

会 签 栏	专业	建筑	结构	给排水	电气	暖通
	签名					
	日期					

设计与施工说明 (二)

(15) 风管与土建风道连接时需顺气流插入,其间隙采用防火防水填料密封。

(16) 土建风道应粉刷光滑, 保证平整密实, 减少漏风。管道穿越隔墙、楼板及防火分区处的缝隙采用不燃材料填塞密实。

(17) 设备安装

① 设备基础均待设备到货后,核对尺寸再行施工,做法参照国标图集。② 设备安装调试严格按生产厂的规定执行。③ 设备应由具有专业资质安装单位进行安装。④ 设备检修口具体形式和设置位置,由安装单位根据现场情况确定,做法参见国标图集。⑤ 排烟专用风机与风管采用法兰连接,不应采用柔性连接;风机吊装的支吊架应焊接牢固、安装可靠,且不应设置减震装置。

2. 变冷媒流量空调系统安装

2.1.2 变冷媒流量空调系统的制冷剂管道的规格、安装、保温、试压、调试等要求及设备、控制系统等安装规程详见设备厂家的技术细则，并由专业公司负责安装施工。业主可根据需要为室内机设遥控器、大楼设置集中控制系统，控制系统由设备厂家配套提供并设计安装。

2.2.制冷剂管道采用磷脱氧铜管焊接连接;空调冷凝水管采用镀锌钢管或UPVC管螺纹连接。

2.3.空调制冷剂管道穿过墙体和楼板时应设置钢套管,在楼板内的套管顶高出地面50mm,底与楼板底平。穿墙套管两端与墙面平,套管与管道之间缝隙采用不燃材料封堵密实。

2.4. 空调制冷剂立管及凝结水管立管在室内暴露时,应在内装修时将其外包,不影响室内美观。

2.5. 制冷剂管道在充制冷剂前应按产品安装规程要求进行气密性测试和真空干燥。本设计选用的变冷媒流量空调机组制冷剂为R410A，用干燥氮气对系统加压至3.8MPa，如果压力在24小时内不下降，系统气密性测试合格。气密性测试合格后进行抽真空，真空度达到-101KPa（表压）以下后，继续运转真空泵1小时以上，放置1小时以上，真空泵表压不上升方可充注制冷剂。

2.6. 制冷管道保温材料采用难燃闭孔橡塑, 保温厚度按照厂家的技术规格书, 设置在室外的冷媒管道的橡塑保温采用0.5mm厚铝板保护, 并整齐排列, 屋面设置桥架, 不得散放与屋面。

2.7.空调冷热水管安装符合:凝水盘泄水管沿水流方向坡度不宜小于0.01,冷凝水干管坡度不宜小于0.005,不应小于0.003。冷凝水管安装完后需进行充水试验,系统注满水后水面不下降,并无渗漏现象,同时要进排水试验,保证排水坡度符合设计要求。

2.8.空调冷凝水管采用 $\delta=20\text{mm}$ 厚橡塑海绵保温材料保温(难燃B1级),冷凝水采用间接排放方式。

2.9.冷媒管井应在每层楼板处采用不低于楼板耐火极限的不燃材料或防火封堵材料封堵。

四. 消声与隔振

3.1.本工程使用的空气处理机组和风机等设备均应进行隔振处理。隔振处理应根据生产厂家要求、我国有关标准图或规范、本施工图的要求进行。

3.2. 风机、空调机组、室内机吊装时应采用减振吊架, 平方在楼板或设备基础上的风机箱、空调器采用槽钢做基础, 在设备底部与基础之间垫减振橡胶垫。

3.3.风管弯头处应按规定装设导流叶片,机组、风机等噪声源设备前后管段上需有消声措施,消声材料和粘结剂应为不燃或难燃材料。

3.4.空调及通风机房内墙壁及楼板土建做吸声处理,机房门为防火隔声门,且向外开。

3.5.与管道连接的风机、空气处理机组出口处设置软接头。空调送、回风系统,排风系统软接头采用难燃帆布制作,排烟系统及排烟排风相结合系统软接头采用耐高温密纹玻璃丝布制作,软接头长度 150mm~200mm。软接头的接口应牢固严密,软接头不得变形,防火帆布软接筒外涂两道防火漆。

4.油漆、防腐及保温

4.1.本工程中所有无缝钢管、管道支吊架焊缝处以及镀锌钢管、镀锌钢板铁皮脱落处均要刷漆。

4.2.管道的刷漆必须在水压试验合格后进行,刷漆前必须将表面的铁锈、污物等除净。

4.3.保温管道与设备刷樟丹漆两道,不保温管道与设备、管道支吊架刷樟丹两道,银粉漆两道。

4.4.设备的保温按产品说明书的要求进行。

4.5.保温材料在存储、搬运及施工过程中必须注意防潮防水,以免材料保温性能失效。

5、其他

5.1.空调通风管道井在管道安装完毕后应在每层用相当于楼板耐火极限的不燃材料进行防火分隔处理。

5.2.风管、冷煤管及水管安装高度应尽量满足装修要求,风口形式及布置可根据装修要求适当调整,但不应影响气流组织。风口颜色由装修定,装修无要求时风口均采用白色系。

5.3 本设计按装修吊顶为可拆卸活吊顶考虑,若装修设计某些部分吊顶不方便拆卸,则应在风阀、水阀及风机等需要检修的设备和附件下部的吊顶上预留检修孔。

[illegible]

竖版说明
NOTE

 **苏州江南意造建筑设计有限公司**
SUZHOU JINYI ARCHITECTURAL DESIGN CO., LTD.
工程设计证书甲级 (GRAD-A NO.) A132015718
地址: 江苏省苏州市通达路1858号
电话: 66986301 传真: 66986302
Architectural
Design Co., Ltd.

顾问设计公司
Consultant Design Company

出图章
SEAL

执业注册章
SEAL

建设单位 CLIENT	苏州市公安局苏州工业园区分局
----------------	----------------

工程名称
PROJECT NAME

苏州南城工业发展有限公司高标准工业用房（公安局分局）

子项名称 JOB NAME	办公楼

设计编号 CONTRAT NO	ZS-2025-26	子项号码 JOB NO	01
--------------------	------------	----------------	----

图纸内容 DWG TITLE 设计与施工说明 (二)

审定人 Approved	任松	项目负责人 Project leader	刘琳
审核人 Examined	刘洋	专业负责人 Job Mgr.	刘洋
校对人 Checked	杨喜刚	设计人 Design	杨喜亚
项目经理 Project Mgr.		设计人 Design	杨喜亚
图纸编号 Drawing No.	暖通02	出图日期 Dwg. Date.	2026-05-06

暖通	
电气	
给排水	
结构	
建筑	
专业名称	日期
会签	姓名

江苏省公共建筑施工图绿色设计专篇（暖通空调）

一、项目名称: 苏州市公安局苏州工业园区分局集聚区（东区）警务站（暂定）项目

二、项目概况:

所在城市	气候分区	建筑性质	建筑面积	建筑高度	建筑层数	绿色星级	建筑类别	节能水平	利用可再生能源种类
江苏苏州	■夏热冬冷 □寒冷	办公	8469.53	59.3	-1/12	1星	■甲类 □乙类	■65% □50%	□太阳能光热□地源热泵 □太阳能光伏□空气源生活热水

注：停车库建筑面积为地上、地下自行车库和汽车库建筑面积和。

三、设计依据

- 1.《民用建筑供热通风与空气调节设计规范》GB50736-2012
- 2.《江苏省绿色建筑设计标准》DGJ32/J 173-2014
- 3.《民用建筑绿色设计规范》JGJ/T229-2010
- 4.《绿色建筑评价标准》GB/T 50378-2019
- 5.《民用建筑热工设计规范》GB50176-2016
- 6.《公共建筑节能设计标准》GB50189-2015
- 7.江苏省《公共建筑节能设计标准》DGJ32/J96-2010
- 8.江苏省《公共建筑能耗监测系统技术规程》DGJ32/TJ111-2010
- 9.《江苏省民用建筑施工图绿色设计文件编制深度规定》
- 10.国家、省、市现行的法律、法规、其它相关标准和规定

四、空调负荷计算

1.苏州地区室外设计参数:

夏季空调室外计算干球温度 34.4℃,夏季空调室外计算湿球温度 28.3℃,夏季通风室外计算温度 31.3℃

冬季空调室外计算温度 -2.5℃,冬季通风室外计算温度 3.7℃

2.本工程主要围护结构的传热系数[W/（m2·℃）]

屋面	外墙	外窗	天窗	架空楼板	体系系数	窗墙比（东/南/西/北）
0.41	0.75	2.40	-	-	0.17	0.55/0.47/0.12/-

五、规定节能设计要求

1.空调（供暖）冷热源形式: 风冷热泵多联式空调机组

2.冷热源设备（单元式空调机组、分体式空调机组、冷水机组、热泵、多联机热泵机组）额定工况能效比EER，性能系数COP，

风冷热泵多联式空调机组的IPLV值满足下表要求:

名义制冷量（CC）/W	CC≤28000	28000<CC≤84000	CC>84000
IPLV(C)	≥4.0	≥3.95	≥3.8

3.所选分体空调全年性能系数（APF）应满足下表要求:

类型	额定制冷量（CC）	APF	备注
分体式	CC≤4500W	≥4.0	
	4500<CC≤7100W	≥3.5	
	7100<CC≤14000W	≥3.3	

4. 风系统风机（大于10000m³/h时）最大单位风量耗功率（Ws）或风系统最不利风管总长度

系统形式	最不利环路风系统风机全压值（Pa）	最大作用长度（m）	包含风机、电机及传动效率在内的总效率（%）	Ws [W/（m³/h）]	Ws 限值
空调系统	/	/	/	/	0.24
通风系统	/	/	/	/	0.27

5. 空调（采暖）水管绝热材料（导热系数）、规格（厚度）

空调水管绝热材料名称	导热系数[W/m·k]	管径（mm）	厚度（mm）
难燃橡塑难燃橡塑B1级 (氧指数>32)	0.034	DN<50	δ=30mm
		50≤DN<100	δ=35mm
		DN≥100	δ=40mm
		冷媒水管	δ=15mm

6. 空调风管绝热材料（导热系数）、规格（厚度）、热阻

空调风管绝热材料名称	导热系数[W/m·k]	管径（mm）	厚度（mm）	计算热阻（m ² K/W）	密度（kg /m3）
离心玻璃棉板（外覆夹筋铝箔）	0.034	任意	30	0.88	>48

注：低温空调风管应作说明。

六、可再生能源、余热利用与热回收

1.可再生能源利用:

1) 本项目 □有 □无 太阳能热水供应系统,使用 / 辅助热源, 占建筑生活热水总量的 / %，太阳能集热器位置: / 。太阳能热水系统符合《民用建筑太阳能热水系统应用技术标准》GB50364-2018和江苏省《建筑太阳能热水系统应用技术规范》DGJ32/J08-2015的要求。

2) 本项目 □有 □无 地源热泵空调系统,承担空调热负荷的比例为 / %，生活热水供应量 / %m3/d, 占建筑生活热水总量的 / %。地源热泵空调系统符合《地源热泵系统工程技术规范》GB50366-2009、江苏省《地源热泵系统工程技术规程》DGJ32/TJ89-2009规定。

3) 本项目 □有 □无 太阳能光伏系统,其总功率为建筑物总变压器装机容量 的 / %。太阳能光伏系统符合《民用建筑太阳能光伏系统应用技术规范》JGJ203-2010、江苏省《太阳能光伏与建筑一体化应用技术规程》DGJ32/J87-2009规定。

2.余热利用 □有 □无 形式 / ,利用量 / kW,承担空调负荷的 / %

3.排风热回收装置 □有 □无 类型 全热交换器 ,额定热回收效率 66~75 %

4.冷却塔供冷形式 □有 □无; 冷凝热利用形式 □有 □无

七、区域能源站及分布式能源站

1.区域能源站 □有 □无

冷热源形式: / ,规格、数量: / ,供回水温度: /℃,室外管网与建筑连接方式: / ,

管网敷设方式 / ,冷热量调节装置 / ,流量控制及计量 /

2.分布式能源 □有 □无

分布式能源供应的热负荷 / kW, 生活热水热负荷 / kW

八、计量及能耗监测系统

用能、补水计量装置 □有 □无 ；能耗监测数据上传 □是 □否

九、冷热源、输配系统、末端设备节能控制及运行模式:

1.冷热源系统的节能控制方式和运行模式 智能多联式空调机组变频运行

2.地源热泵热平衡措施: □有 □无,形式: /

3.输配系统控制方式和运行模式: / 变频水泵变流量控制下限参数 /

4.全空气空调系统最大可调新风比: / %，多工况运行模式: /

5.末端设备控制方式: /

6.地下车库CO浓度监控: □有 □无 ；监控具体区域 /

十、其他

1.餐食业单位的油烟最高允许排放浓度和油烟净化设施最低去除效率:

1)本项目餐食业规模为: □小型,□中型,□大型。最高允许排放浓度2.0mg/m3,油烟净化机组去除效率为大于:□60%,□75%,□85%。

2)油烟排放口位置设置.本项目经油烟净化后的油烟排放口与周边环境敏感目标距离不小于20m。

3)油烟排放口高度设置.□本项目建筑高度小于等于15m,油烟排放口高出屋顶; □本项目建筑高度大于15m,油烟排放口高度大于15m;

4)油烟排放的其余要求均满足现行规范GB18483和HJ554的规定。

2.设备机房、管道等的减振、消声措施满足《民用建筑供暖通风与空气调节设计规范》GB50736第10.1.2、10.1.3.10.2.3条规定。

版本 Rev.	修订说明 Description	日期 Date

竖版说明
NOTE



苏州江南意造建筑设计有限公司
SUZHOU JNYZ ARCHITECTURAL DESIGN CO.,LTD.
工程设计证书号码 (GRAD-A NO.) A132015718
地址: 江苏省苏州市通达路1858 号
电话: 66986301 传真: 66986302

顾问设计公司
Consultant Design Company

出图章
SEAL

执业注册章
SEAL

建设单位
CLIENT
苏州市公安局苏州工业园区分局

工程名称
PROJECT NAME
苏州南晟工业发展有限公司高标准工业园（公安路分局）


子项名称
JOB NAME
办公楼

设计编号 CONTRAT NO	ZS-2025-26	子项号码 JOB NO	01
--------------------	------------	----------------	----

图纸内容
DWG TITLE
暖通绿色设计专篇


审定人 Approved	任然	项目负责人 Project Insider	刘琳
审核人 Examined	刘洋	专业负责人 Job Mgr.	刘洋
校对人 Checked	杨善刚	设计人 Design	崔建亚
项目经理 Project Mgr.		设计人 Design	崔建亚
图纸编号 Drawing No.	暖通03	出图日期 Des. Date	2026-05-06

会 签 栏	专业	建筑	结构	给排水	电气	暖通
	签名					
	日期					

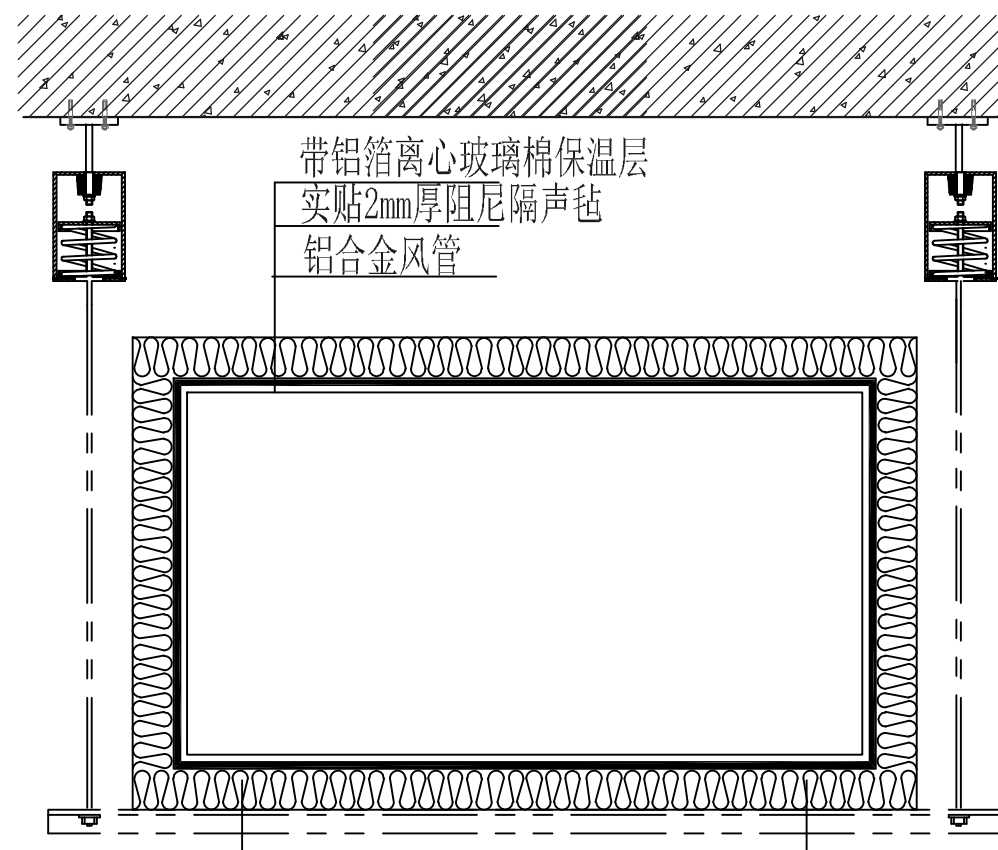


风管隔声隔振处理做法


1. 进出机房10m内风管

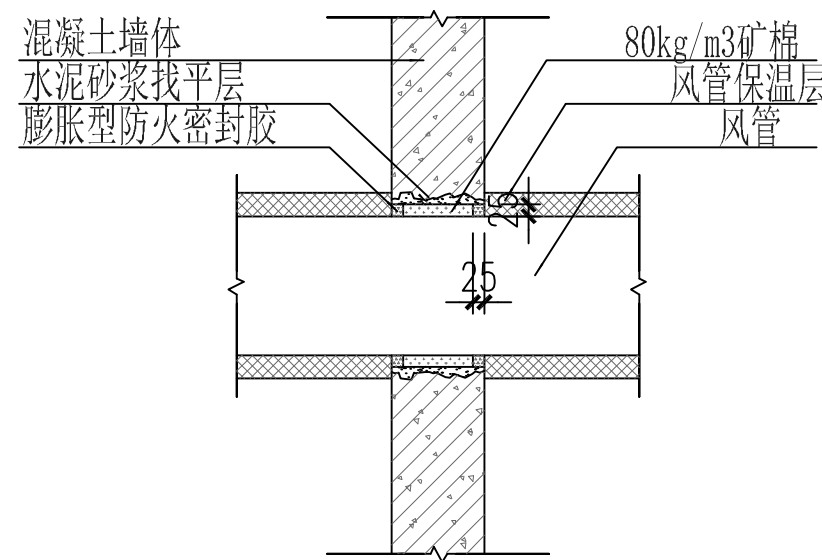


1 风管防火封堵示意图

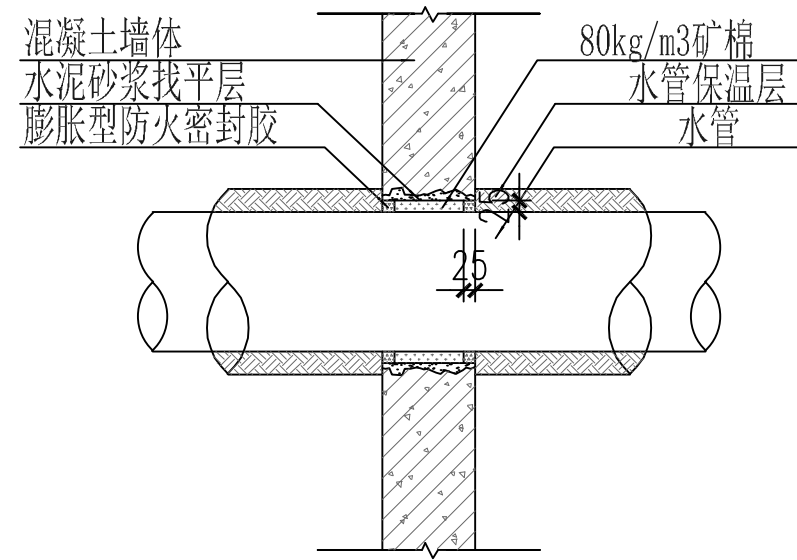


② 水管防火封堵示意图

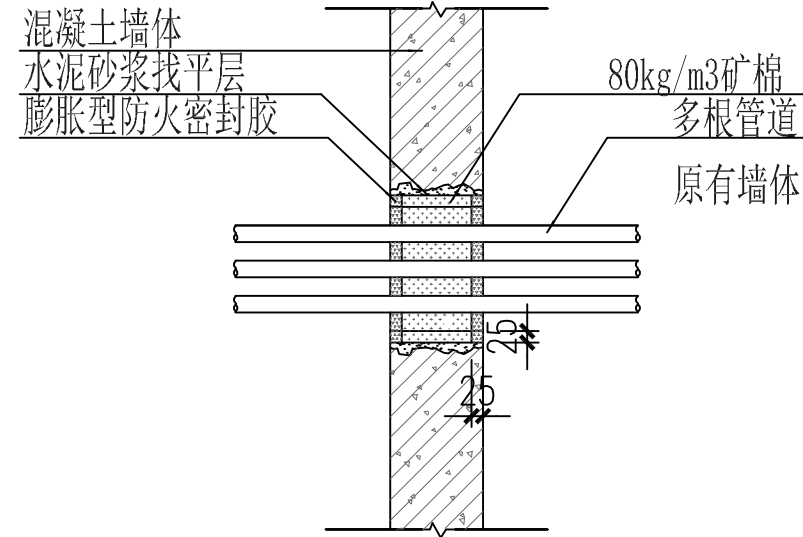


3 多根管道防火封堵示意图

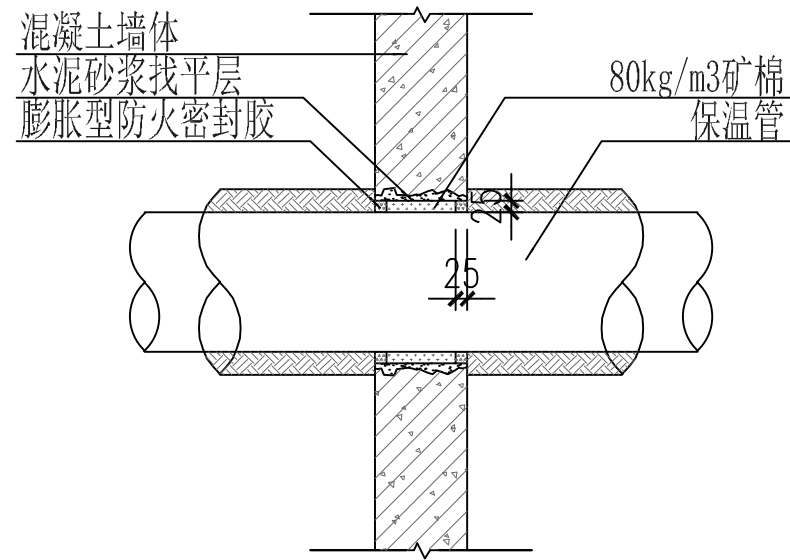


④ 保温管防火封堵示意图

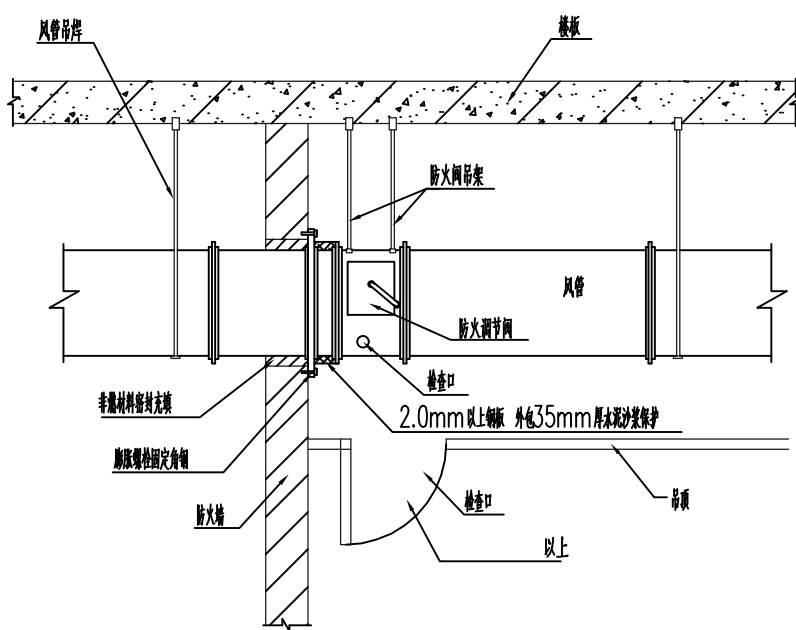


风管水平方向穿过防火区时防火阀安装示意

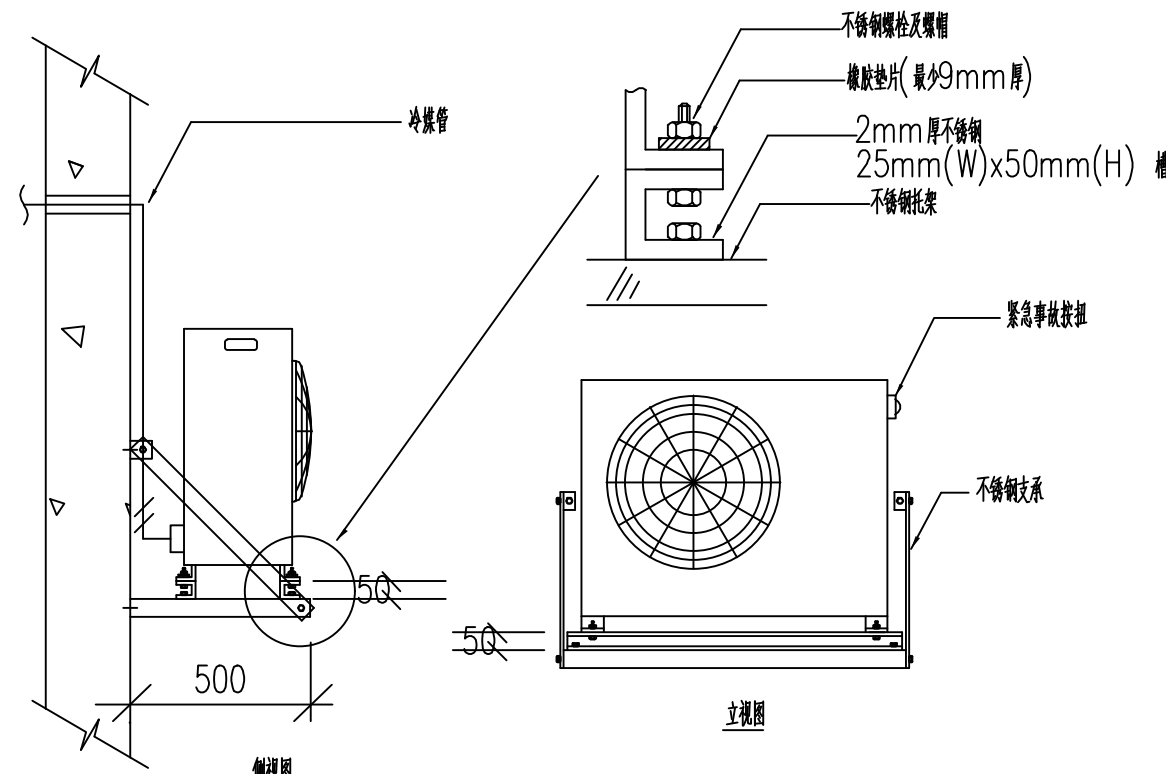


分体式空调机组大样图

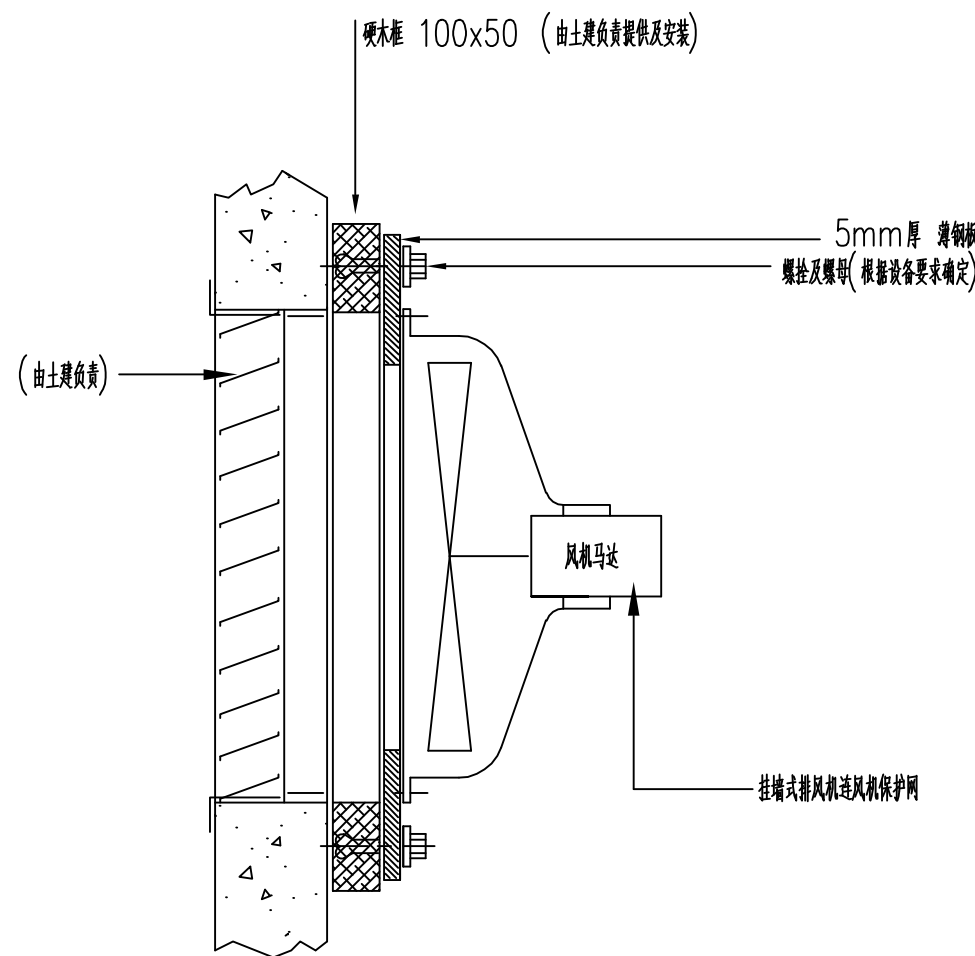


挂墙式排风机安装详图

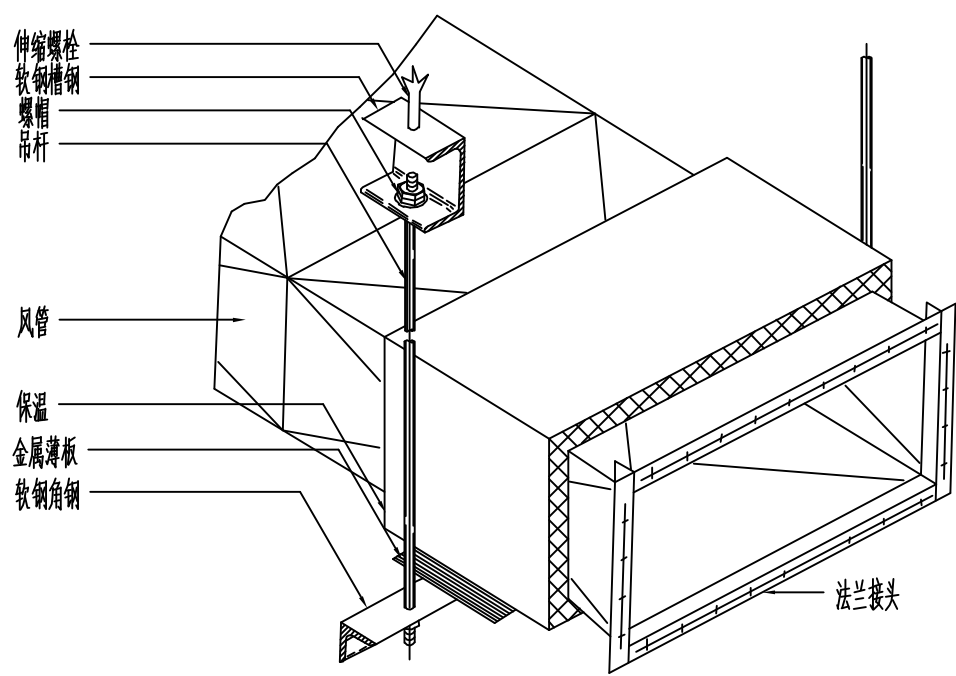


顶棚悬挂之风管支承详图

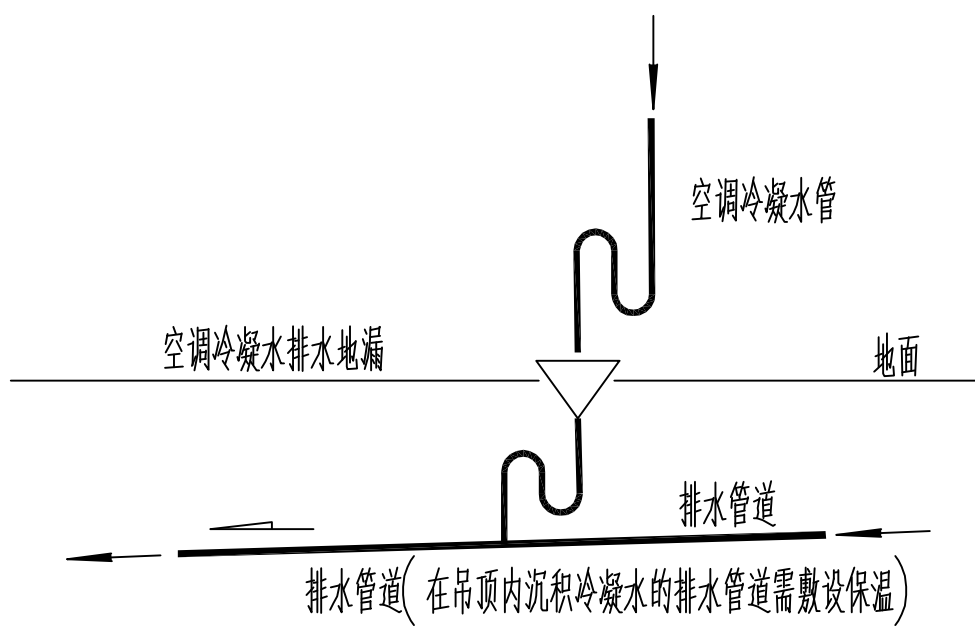


空调冷凝水管接入排水地漏示意

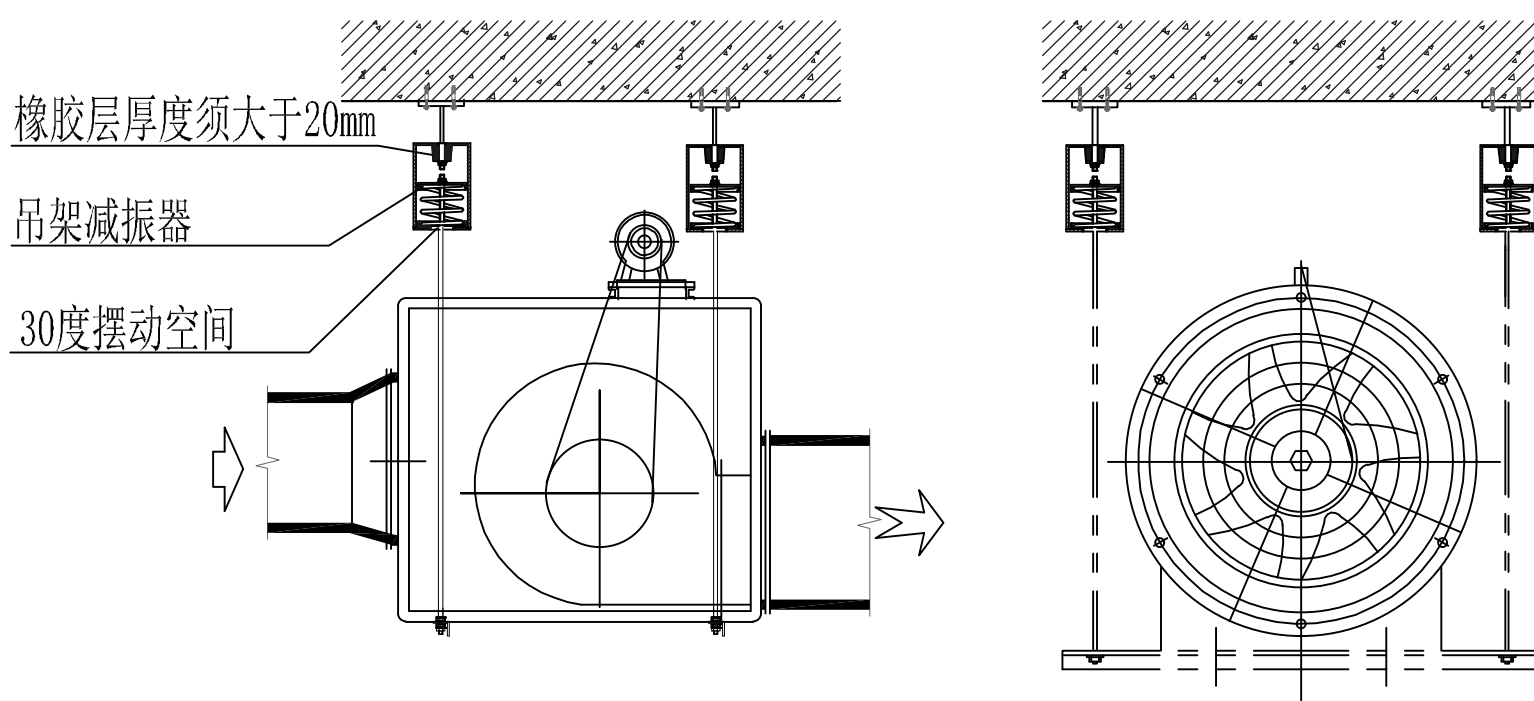

吊装风机隔振节点大样图GZ2-12

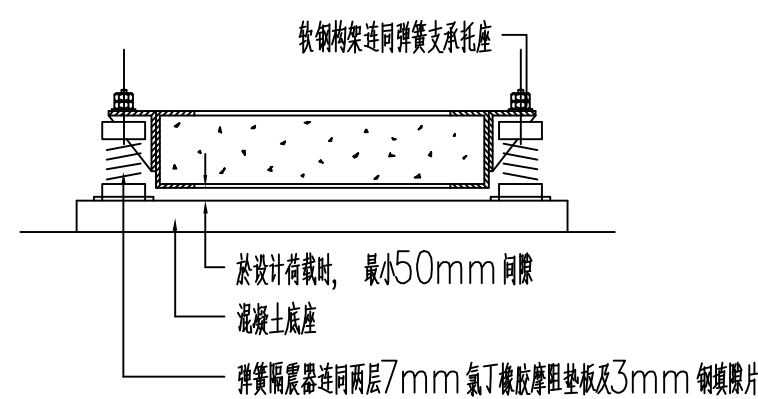

标准隔震台座详图

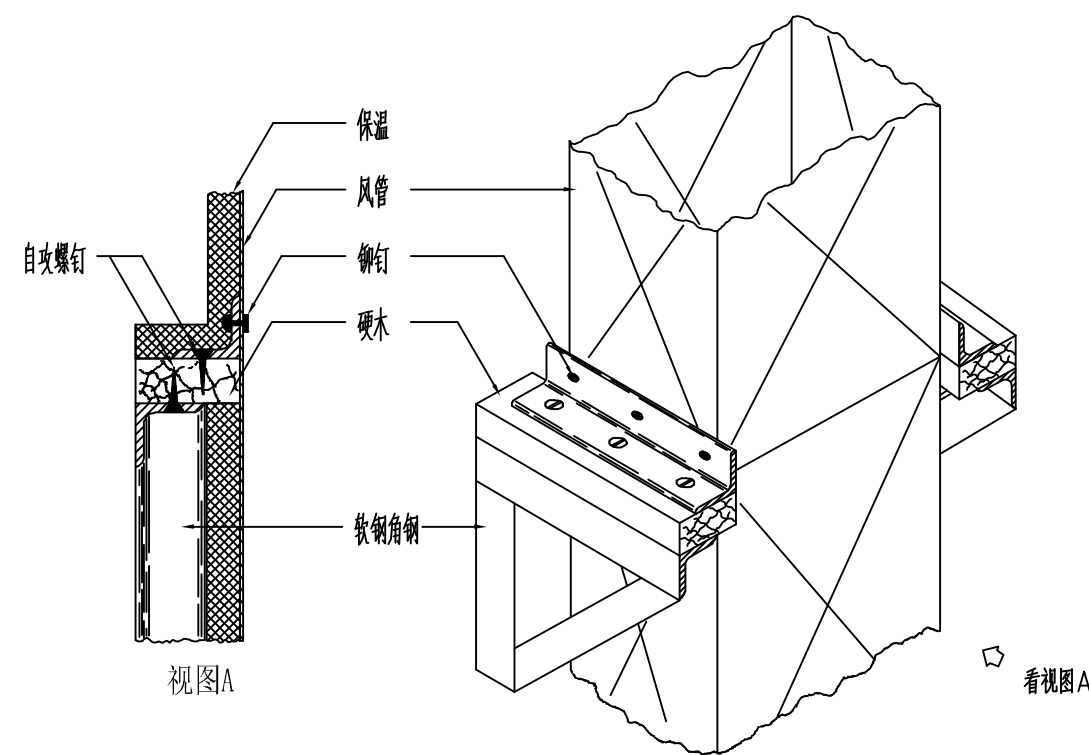

垂直风管支承详图

[illegible]

竖版说明
NOTE

 **苏州江南意造建筑设计有限公司**
SUZHOU JINYI ARCHITECTURAL DESIGN CO.,LTD.
工程设计证书甲级 (GRAD-A NO.) A132015718
地址: 江苏省苏州市通达路1858 号
电话: 66986301 传真: 66986302

顾问设计公司
Consultant Design Company

出图章

执业注册章

建设单位

苏州市公安局苏州工业园区分局

工程名称

苏州南城工业发展有限公司高标准工业用房(公安局分局)

子项名称	子项内容	子项数量	子项单位	子项金额	子项备注
1.1.1.1	1.1.1.1.1	1	个	100.00	
1.1.1.2	1.1.1.2.1	1	个	100.00	
1.1.1.3	1.1.1.3.1	1	个	100.00	
1.1.1.4	1.1.1.4.1	1	个	100.00	
1.1.1.5	1.1.1.5.1	1	个	100.00	
1.1.1.6	1.1.1.6.1	1	个	100.00	
1.1.1.7	1.1.1.7.1	1	个	100.00	
1.1.1.8	1.1.1.8.1	1	个	100.00	
1.1.1.9	1.1.1.9.1	1	个	100.00	
1.1.1.10	1.1.1.10.1	1	个	100.00	
1.1.1.11	1.1.1.11.1	1	个	100.00	
1.1.1.12	1.1.1.12.1	1	个	100.00	
1.1.1.13	1.1.1.13.1	1	个	100.00	
1.1.1.14	1.1.1.14.1	1	个	100.00	
1.1.1.15	1.1.1.15.1	1	个	100.00	
1.1.1.16	1.1.1.16.1	1	个	100.00	
1.1.1.17	1.1.1.17.1	1	个	100.00	
1.1.1.18	1.1.1.18.1	1	个	100.00	
1.1.1.19	1.1.1.19.1	1	个	100.00	
1.1.1.20	1.1.1.20.1	1	个	100.00	
1.1.1.21	1.1.1.21.1	1	个	100.00	
1.1.1.22	1.1.1.22.1	1	个	100.00	
1.1.1.23	1.1.1.23.1	1	个	100.00	
1.1.1.24	1.1.1.24.1	1	个	100.00	
1.1.1.25	1.1.1.25.1	1	个	100.00	
1.1.1.26	1.1.1.26.1	1	个	100.00	
1.1.1.27	1.1.1.27.1	1	个	100.00	
1.1.1.28	1.1.1.28.1	1	个	100.00	
1.1.1.29	1.1.1.29.1	1	个	100.00	
1.1.1.30	1.1.1.30.1	1	个	100.00	
1.1.1.31	1.1.1.31.1	1	个	100.00	
1.1.1.32	1.1.1.32.1	1	个	100.00	
1.1.1.33	1.1.1.33.1	1	个	100.00	
1.1.1.34	1.1.1.34.1	1	个	100.00	
1.1.1.35	1.1.1.35.1	1	个	100.00	
1.1.1.36	1.1.1.36.1	1	个	100.00	
1.1.1.37	1.1.1.37.1	1	个	100.00	
1.1.1.38	1.1.1.38.1	1	个	100.00	
1.1.1.39	1.1.1.39.1	1	个	100.00	
1.1.1.40	1.1.1.40.1	1	个	100.00	
1.1.1.41	1.1.1.41.1	1	个	100.00	
1.1.1.42	1.1.1.42.1	1	个	100.00	
1.1.1.43	1.1.1.43.1	1	个	100.00	
1.1.1.44	1.1.1.44.1	1	个	100.00	
1.1.1.45	1.1.1.45.1	1	个	100.00	
1.1.1.46	1.1.1.46.1	1	个	100.00	
1.1.1.47	1.1.1.47.1	1	个	100.00	
1.1.1.48	1.1.1.48.1	1	个	100.00	
1.1.1.49	1.1.1.49.1	1	个	100.00	
1.1.1.50	1.1.1.50.1	1	个	100.00	
1.1.1.51	1.1.1.51.1	1	个	100.00	
1.1.1.52	1.1.1.52.1	1	个	100.00	
1.1.1.53	1.1.1.53.1	1	个	100.00	
1.1.1.54	1.1.1.54.1	1	个	100.00	
1.1.1.55	1.1.1.55.1	1	个	100.00	
1.1.1.56	1.1.1.56.1	1	个	100.00	
1.1.1.57	1.1.1.57.1	1	个	100.00	
1.1.1.58	1.1.1.58.1	1	个	100.00	
1.1.1.59	1.1.1.59.1	1	个	100.00	
1.1.1.60	1.1.1.				

办公转

设计编号	
------	--


75 2025 26

图 纸 内 容	图 纸 名 称
---------	---------


审定人 Approved	任松	项目负责人 Project leader	刘琳
审核人 Examined	刘洋	专业负责人 Job Mgr.	刘洋
校对人 Checked	杨喜刚	设计人 Design	杨建立
项目经理 Project Mgr.		设计人 Design	杨建立
图纸编号 Drawing No.	暖通05	出图日期 Dwg. Date.	2026-05-06

本建築圖、結構圖凡未蓋注册建筑师或注册结构工程师专用章对外无效。
THIS PRINT AND ITS COPYRIGHT ARE THE PROPERTY OF SUZHOU JIANGNAN YIZAO ARCHITECTURAL DESIGN CO., LTD.. IT IS INVALID IN ANY PURPOSE WITHOUT SIGNATURE OF NATIONAL REGISTERED ARCHITECTURE ENGINEER OR STRUCTURE ENGINEER.

暖通	
电气	
给排水	
结构	
装饰	
专业	
名称	
备注	

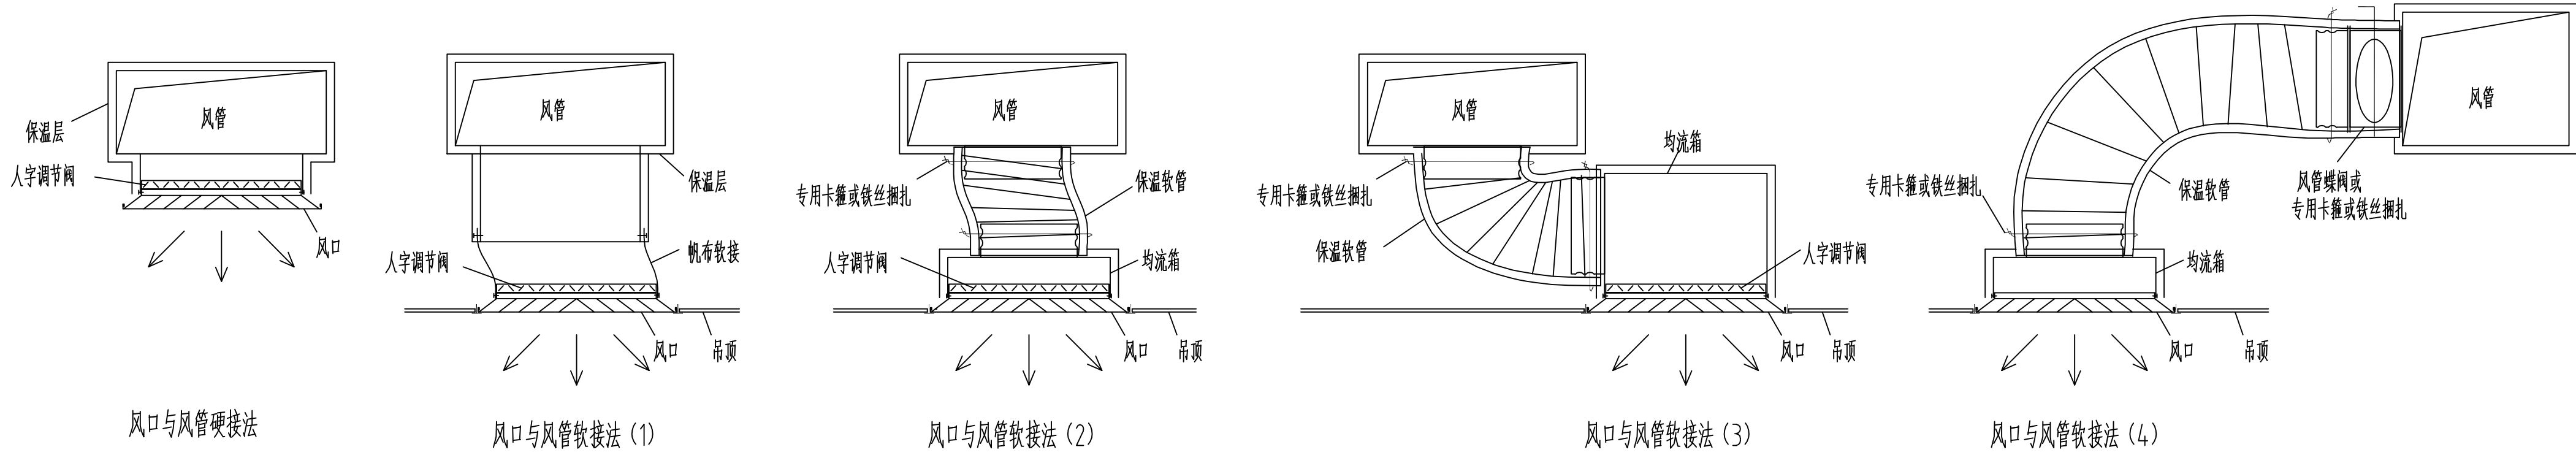


风管与风口的接法详图

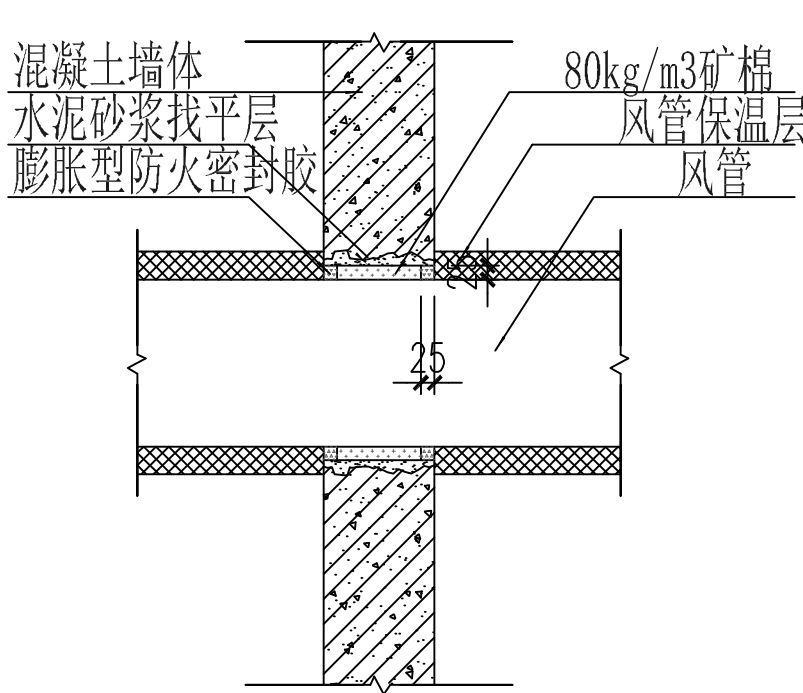


风管防火封堵示意图


注：以上各种接法，可根据现场实际情况灵活运用。

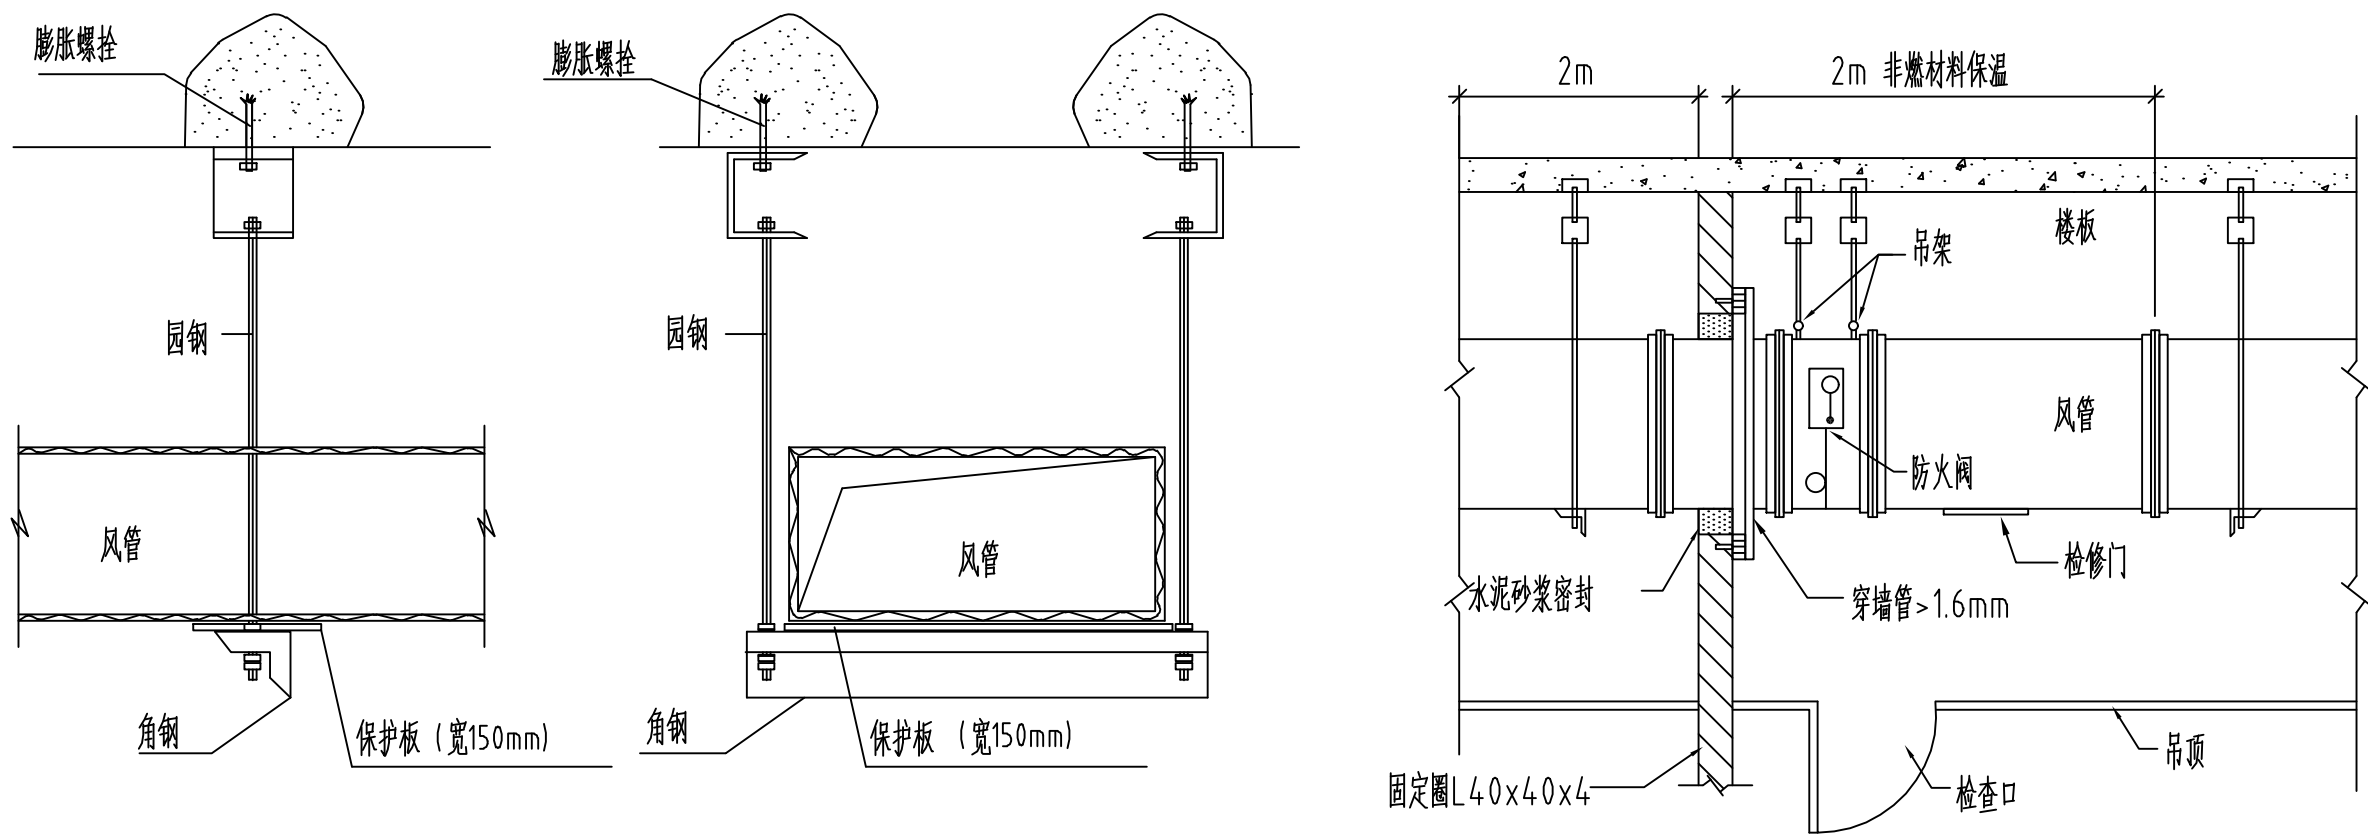

典型风管支架详图

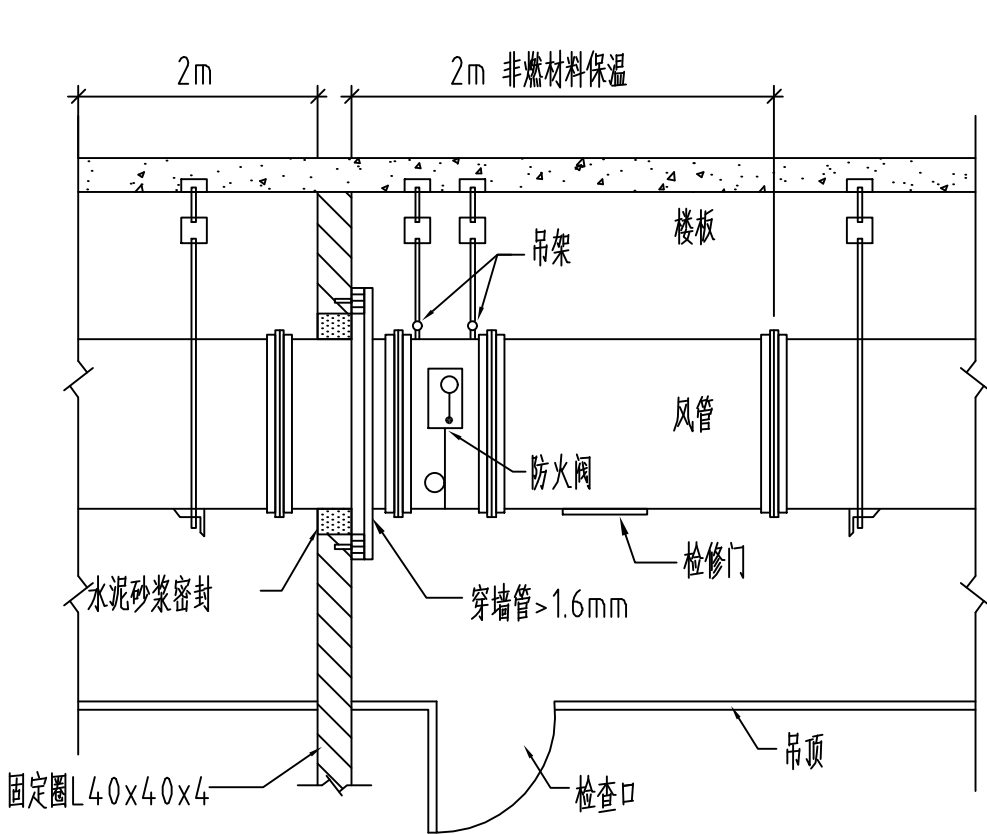


防火墙处的防火阀示意图

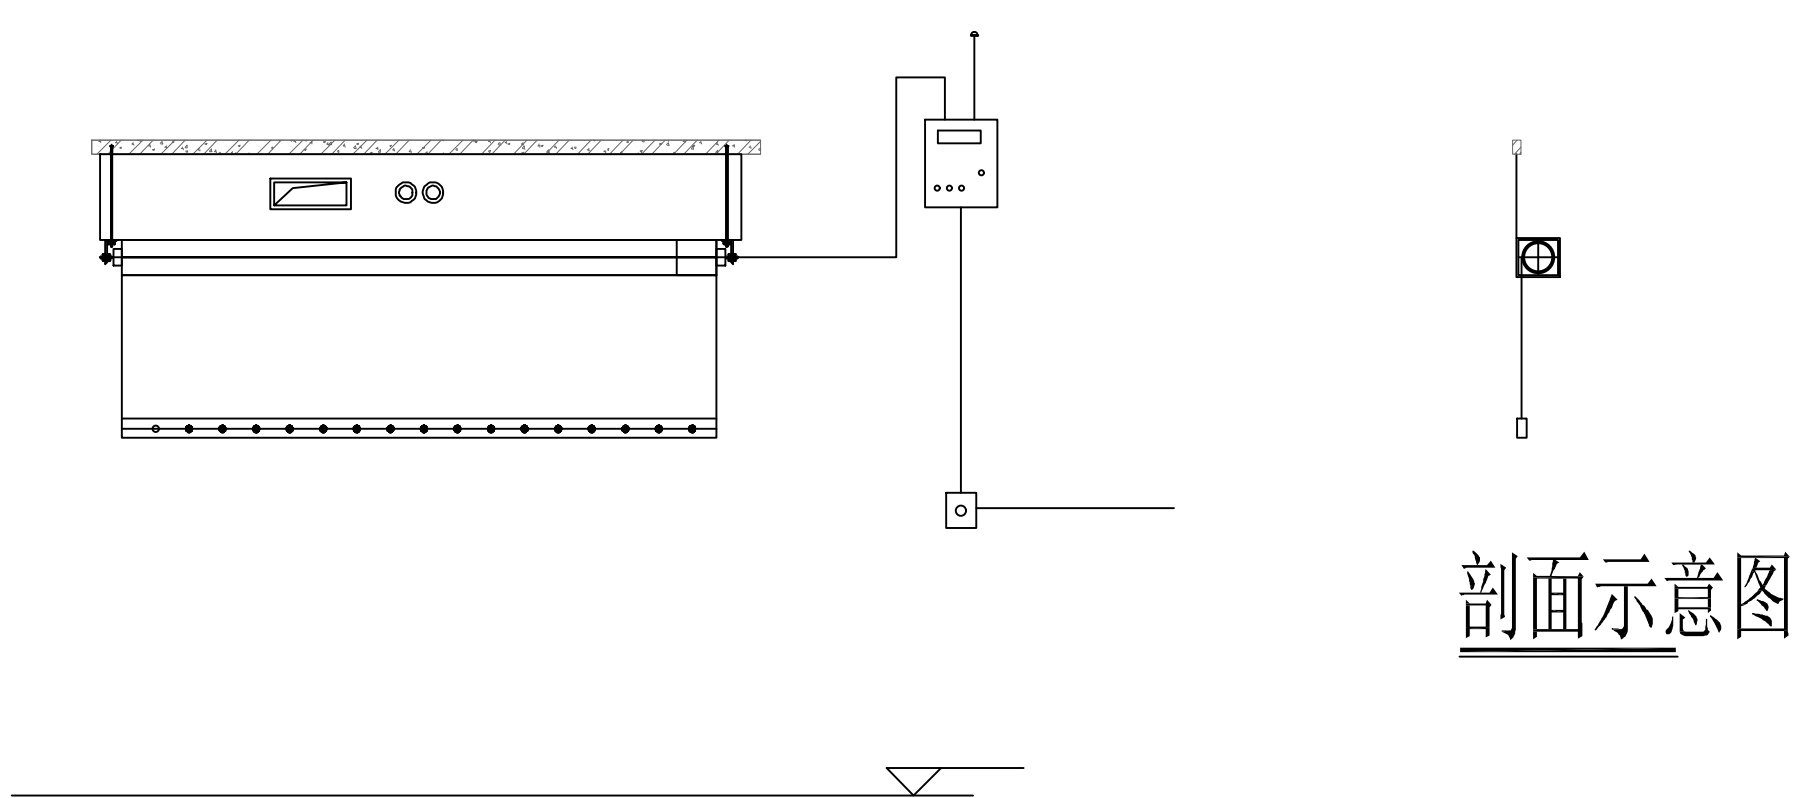

剖面示意图

电动挡烟垂壁安装示意图

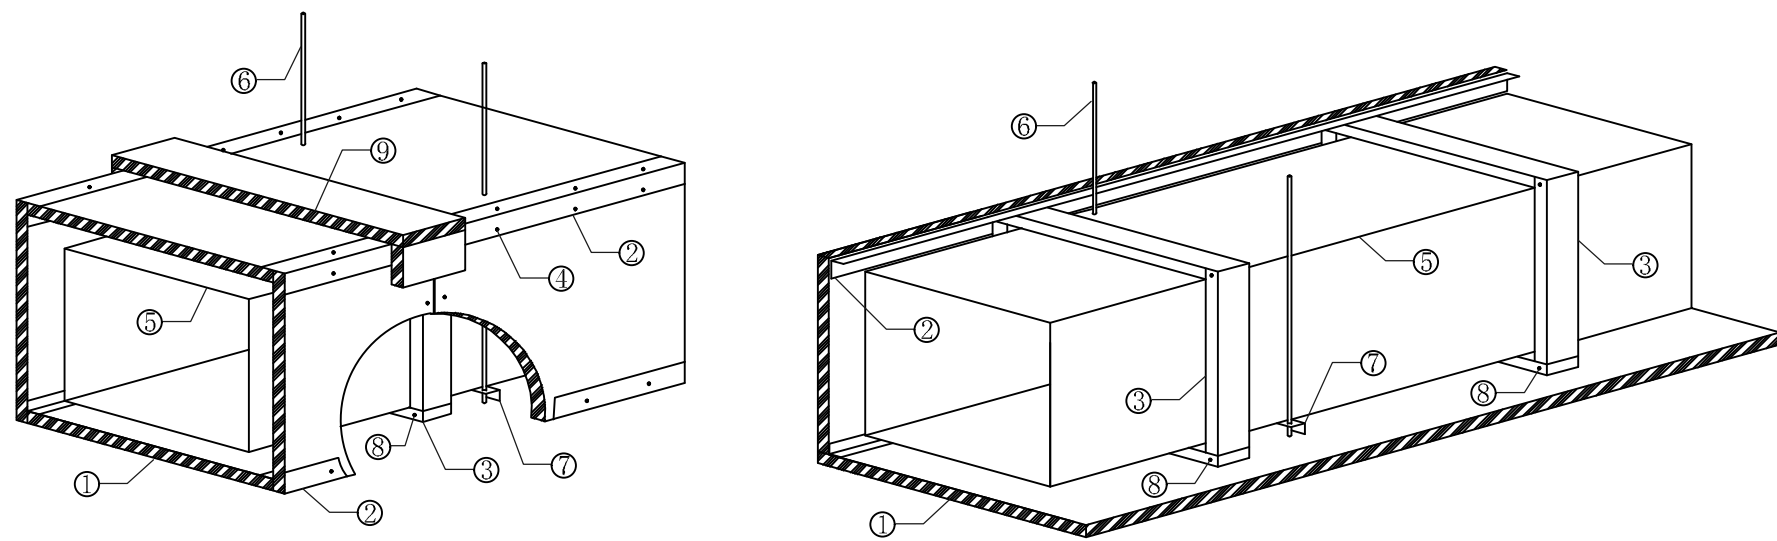


(图1) 包敷式风管系统构造图一

(图2) C型龙骨节点示意图

- 1.5~2H耐火极限风管包敷方式图例
- ① 防火板2440×1220×9mm
 - ② L型轻钢角龙骨40×40×0.6mm
 - ③ C型龙骨50×40×0.6mm (Φ610mm)
 - ④ 钻尾半头自攻螺钉M4×25mm
 - ⑤ 消防风管
 - ⑥ 吊杆
 - ⑦ 角钢托架
 - ⑧ 铆钉
 - ⑨ 风管拼接处盖板防火板板条 (100mm宽)

包敷式风管安装大样

注：防火板包敷做法仅供参考，具体以送检材料为准，并应取得国家检测机构的消防检测证书。

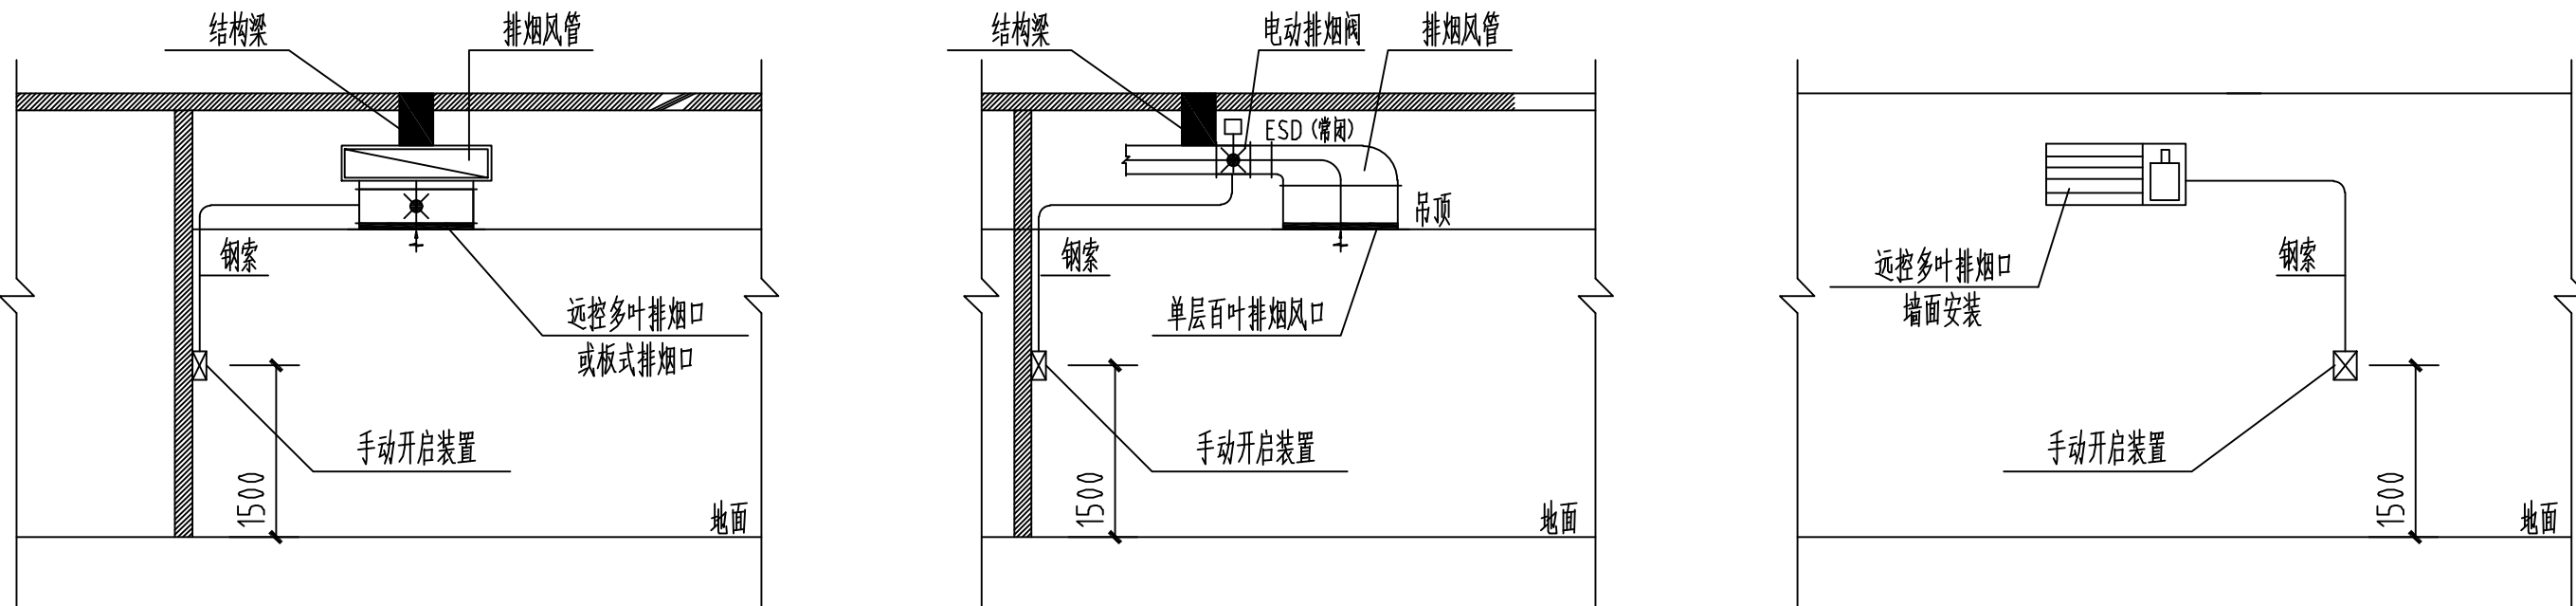

- 注：1、远控排烟口，排烟阀需配手动开启装置（钢索）。钢索长度不超过5米。
2、手动开启装置暗埋，与墙面完成面齐平。精装区域的按钮位置配装时最终确定

远控多叶排烟口,板式排烟口，电动排烟阀配手动钢缆安装示意图

版本 Rev.	修订说明 Description	日期 Date

竖版说明
NOTE

苏州江南意造建筑设计有限公司
SUZHOU JANYZ ARCHITECTURAL DESIGN CO., LTD.
工程设计证书甲级 (GRAD-A NO.) A132015718
地址：江苏省苏州市福达路1858号
电话：66986301 传真：66986302

顾问设计公司
Consultant Design Company

出图章
SEAL

执业注册章
SEAL

建设单位
CLIENT
苏州市公安局苏州工业园区分局

工程名称
PROJECT NAME
苏州南盛工业发展有限公司新建工业用房（公安分局分局）

子项名称
JOB NAME
办公楼

设计编号
CONTRAT NO
ZS-2025-26

子项号码
JOB NO
01













图纸内容
DWG TITLE

安装大样图 (二)

审定人 Approved	任然	项目负责人 Project Insident	刘琳
审核人 Examined	刘洋	专业负责人 Job Mgr.	刘洋
校对人 Checked	杨善刚	设计人 Design	崔建亚
项目经理 Project Mgr.		设计人 Design	崔建亚
图纸编号 Drawing No.	暖通06	出图日期 Date	2026-05-06

暖通	
电气	
给排水	
结构	
装饰	
设备安装	
专业	暖通

            图例

符 号	说 明
FA	新风管代号
SA	送风管代号
RA	回风管代号
EA	排风管代号
SE	排油烟代号
 DB	单层百叶风口
 SB	双层百叶风口
 GS	多叶排烟口(常闭型,手动开启/火警信号电动开启,手动复位。 排烟口动作信号反馈,不具有风量调节功能)
	排气扇
	管道风机
	轴流式混流风机
	柜式离心风机
	全热交换机
	多联空调室外机
	CO探测器
	排烟阀手动开启装置,距地1.3~1.5m处安装
 i=0.003	坡度记号
	分枝管
	金属软风管
	风管尺寸转换
	ZP100消声器
	VD,风量调节阀
	NRD,止回阀
	MVD,电动调节阀
	FD,70℃防火阀;常开,70℃熔断关闭,反馈电信号,手动复位
	FVD,70℃防火调节阀;常开,70℃熔断关闭,反馈电信号,手动复位,具有风量调节功能
	FD150℃,150℃防火阀;常开,150℃熔断关闭,反馈电信号,手动复位
	HFD,排烟防火阀;常开,280℃熔断关闭,反馈电信号,手动复位
	PYD,排烟阀;常闭,火灾时手动或电动启闭,输出电信号,手动复位

通风设备明细表

设备编号	风机类型	风量 m³/h	全压 Pa	转 速 rpm	噪声 dB(A)	重量 KG	电力		备 注
							(伏/相/赫兹)	输入功率kW	
PQ-1	静音排气扇	90	120	/	36	8	220/1/50	0.024	排风
PQ-2	静音排气扇	150	180	/	38	8	220/1/50	0.028	排风
PQ-3	静音排气扇	300	250	/	40	8	220/1/50	0.044	排风
PY-W-1	消防排烟轴流风机	39600	540	720	83	680	380/3/50	11	土建原有

注：平时通风风机效率不应低于现行国家标准《通风机能效限定值及能效等级》GB19761规定的通风机能效等级的2级。

多联式空调机室外机组明细表（利旧）

室外机型号	制冷量	制热量	制冷额定功率	制热额定功率	电压	噪音值	净重	IPLV	APF	备注
	kW	kW	kW/380V	kW/380V	V~Hz	dB(A)	kg			
KT-BZX-1、2、3	33.5	37.5	9.9	9.8	380~50	44~58	157	6.5	4.0	利旧
KT1-2	117	131.5	31.98	31.06	380~50	49~65	684	6.5	4.0	利旧
注：1.机组配套控制系统，业主可根据自身需要与否要求机组预留BA接口；多联机空调的气液管管径须由厂家深化设计确定，冷媒为环保冷媒R410A。 2.制冷、制热的测试工况应满足《多联机空调(热泵)机组》GB/T18837-2015中规定的室内外参数要求，且在冬季极端温度-15℃时机组能正常运行，保证冬季制热效果。 3.机组综合性能系数IPLV应满足《多联机空调(热泵)机组能效限定值及能效效率等级》GB21454-2008、《公共建筑节能设计标准》GB50189-2015等要求。										

多联式空调机室内机明细表

序号	设备形式	图纸代号	制冷量	制热量	额定功率	电压	外形尺寸mm	静压	噪音	最大风量	送风口尺寸	回风口尺寸
			kW	kW	W	V~Hz	宽*高*深	Pa	(dB(A))	m³/h	长*宽mm	长*宽mm
1	风管式	FG-9.0	9.0	10.0	255	220~50	1000*275*750	50	38	1260	800*200	1000*250
2	风管式	FG-12.5	12.5	14.0	410	220~50	1400*275*750	50	40	1920	1000*250	1200*250
3	嵌入式（四面出风）	SM-2.8	2.8	3.6	17	220~50	840*204*840	50	30	790	/	/
4	嵌入式（四面出风）	SM-3.6	3.6	4.0	17	220~50	840*204*840	50	30	790	/	/
5	嵌入式（四面出风）	SM-4.5	4.5	5.0	23	220~50	840*204*840	50	33	840	/	/
6	嵌入式（四面出风）	SM-5.0	5.0	5.6	23	220~50	840*204*840	50	32	840	/	/
7	嵌入式（四面出风）	SM-6.3	6.3	7.0	32	220~50	840*204*840	50	35	1000	/	/
8	嵌入式（四面出风）	SM-8.0	8.0	9.0	36	220~50	840*246*840	50	38	1330	/	/
9	嵌入式（四面出风）	SM-10.0	10.0	11.2	54	220~50	840*288*840	50	39	1445	/	/
10	嵌入式（四面出风）	SM-12.5	12.5	14.0	73	220~50	840*288*840	50	41	1730	/	/
11	嵌入式（单面出风）	DM-2.2	2.2	2.6	40	220~50	970*153*410	30	38	500	/	/
12	嵌入式（单面出风）	DM-2.8	2.8	3.2	40	220~50	970*153*410	30	39	530	/	/

注：风口尺寸可根据装饰吊顶适当调整。

吊顶式全热交换机明细表（利旧）

设备编号	形式	风 量 m³/h	全热效率 %	机外静压 Pa	噪音 dB(A)	功率 KW	重量 Kg	参考尺寸 长×宽×高mm	备 注
AHX-1	室内吊顶型	600	75	120	39	0.3	35	870X900X280	利旧
AHX-2	室内吊顶型	1000	75	150	42	0.5	62	1134X1134X388	利旧
AHX-3	室内吊顶型	1200	75	150	43	0.8	72	1193X1234X388	利旧

版本 Rev.	修订说明 Description	日期 Date

竖版说明

NOTE



苏州江南意造建筑设计有限公司
SUZHOU JNYZ ARCHITECTURAL DESIGN CO.,LTD.
工程设计证书甲级 (GRAD-A NO.) A132015718
地址：江苏省苏州市福达路1858 号
电话：66986301 传真：66986302

顾问设计公司
Consultant Design Company

出图章
SEAL

执业注册章
SEAL

建设单位
CLIENT
苏州市公安局苏州工业园区分局

工程名称
PROJECT NAME
苏州维莱工业发展有限公司新建工业用房（公安局分局）

子项名称
JOB NAME
办公楼


设计编号 CONTRAT NO	ZS-2025-26	子项号码 JOB NO	01
--------------------	------------	----------------	----

图纸内容
DWG TITLE

图例及设备材料表

审定人 Approved	任然	项目负责人 Project Insider	刘琳
审核人 Examined	刘洋	专业负责人 Job Mgr.	刘洋
校对人 Checked	杨善刚	设计人 Design	崔建亚
项目经理 Project Mgr.		设计人 Design	崔建亚
图纸编号 Drawing No.	暖通07	出图日期 Date	2026-05-06

暖通	
电气	
给排水	
结构	
建筑	
专业	
审核	
日期	

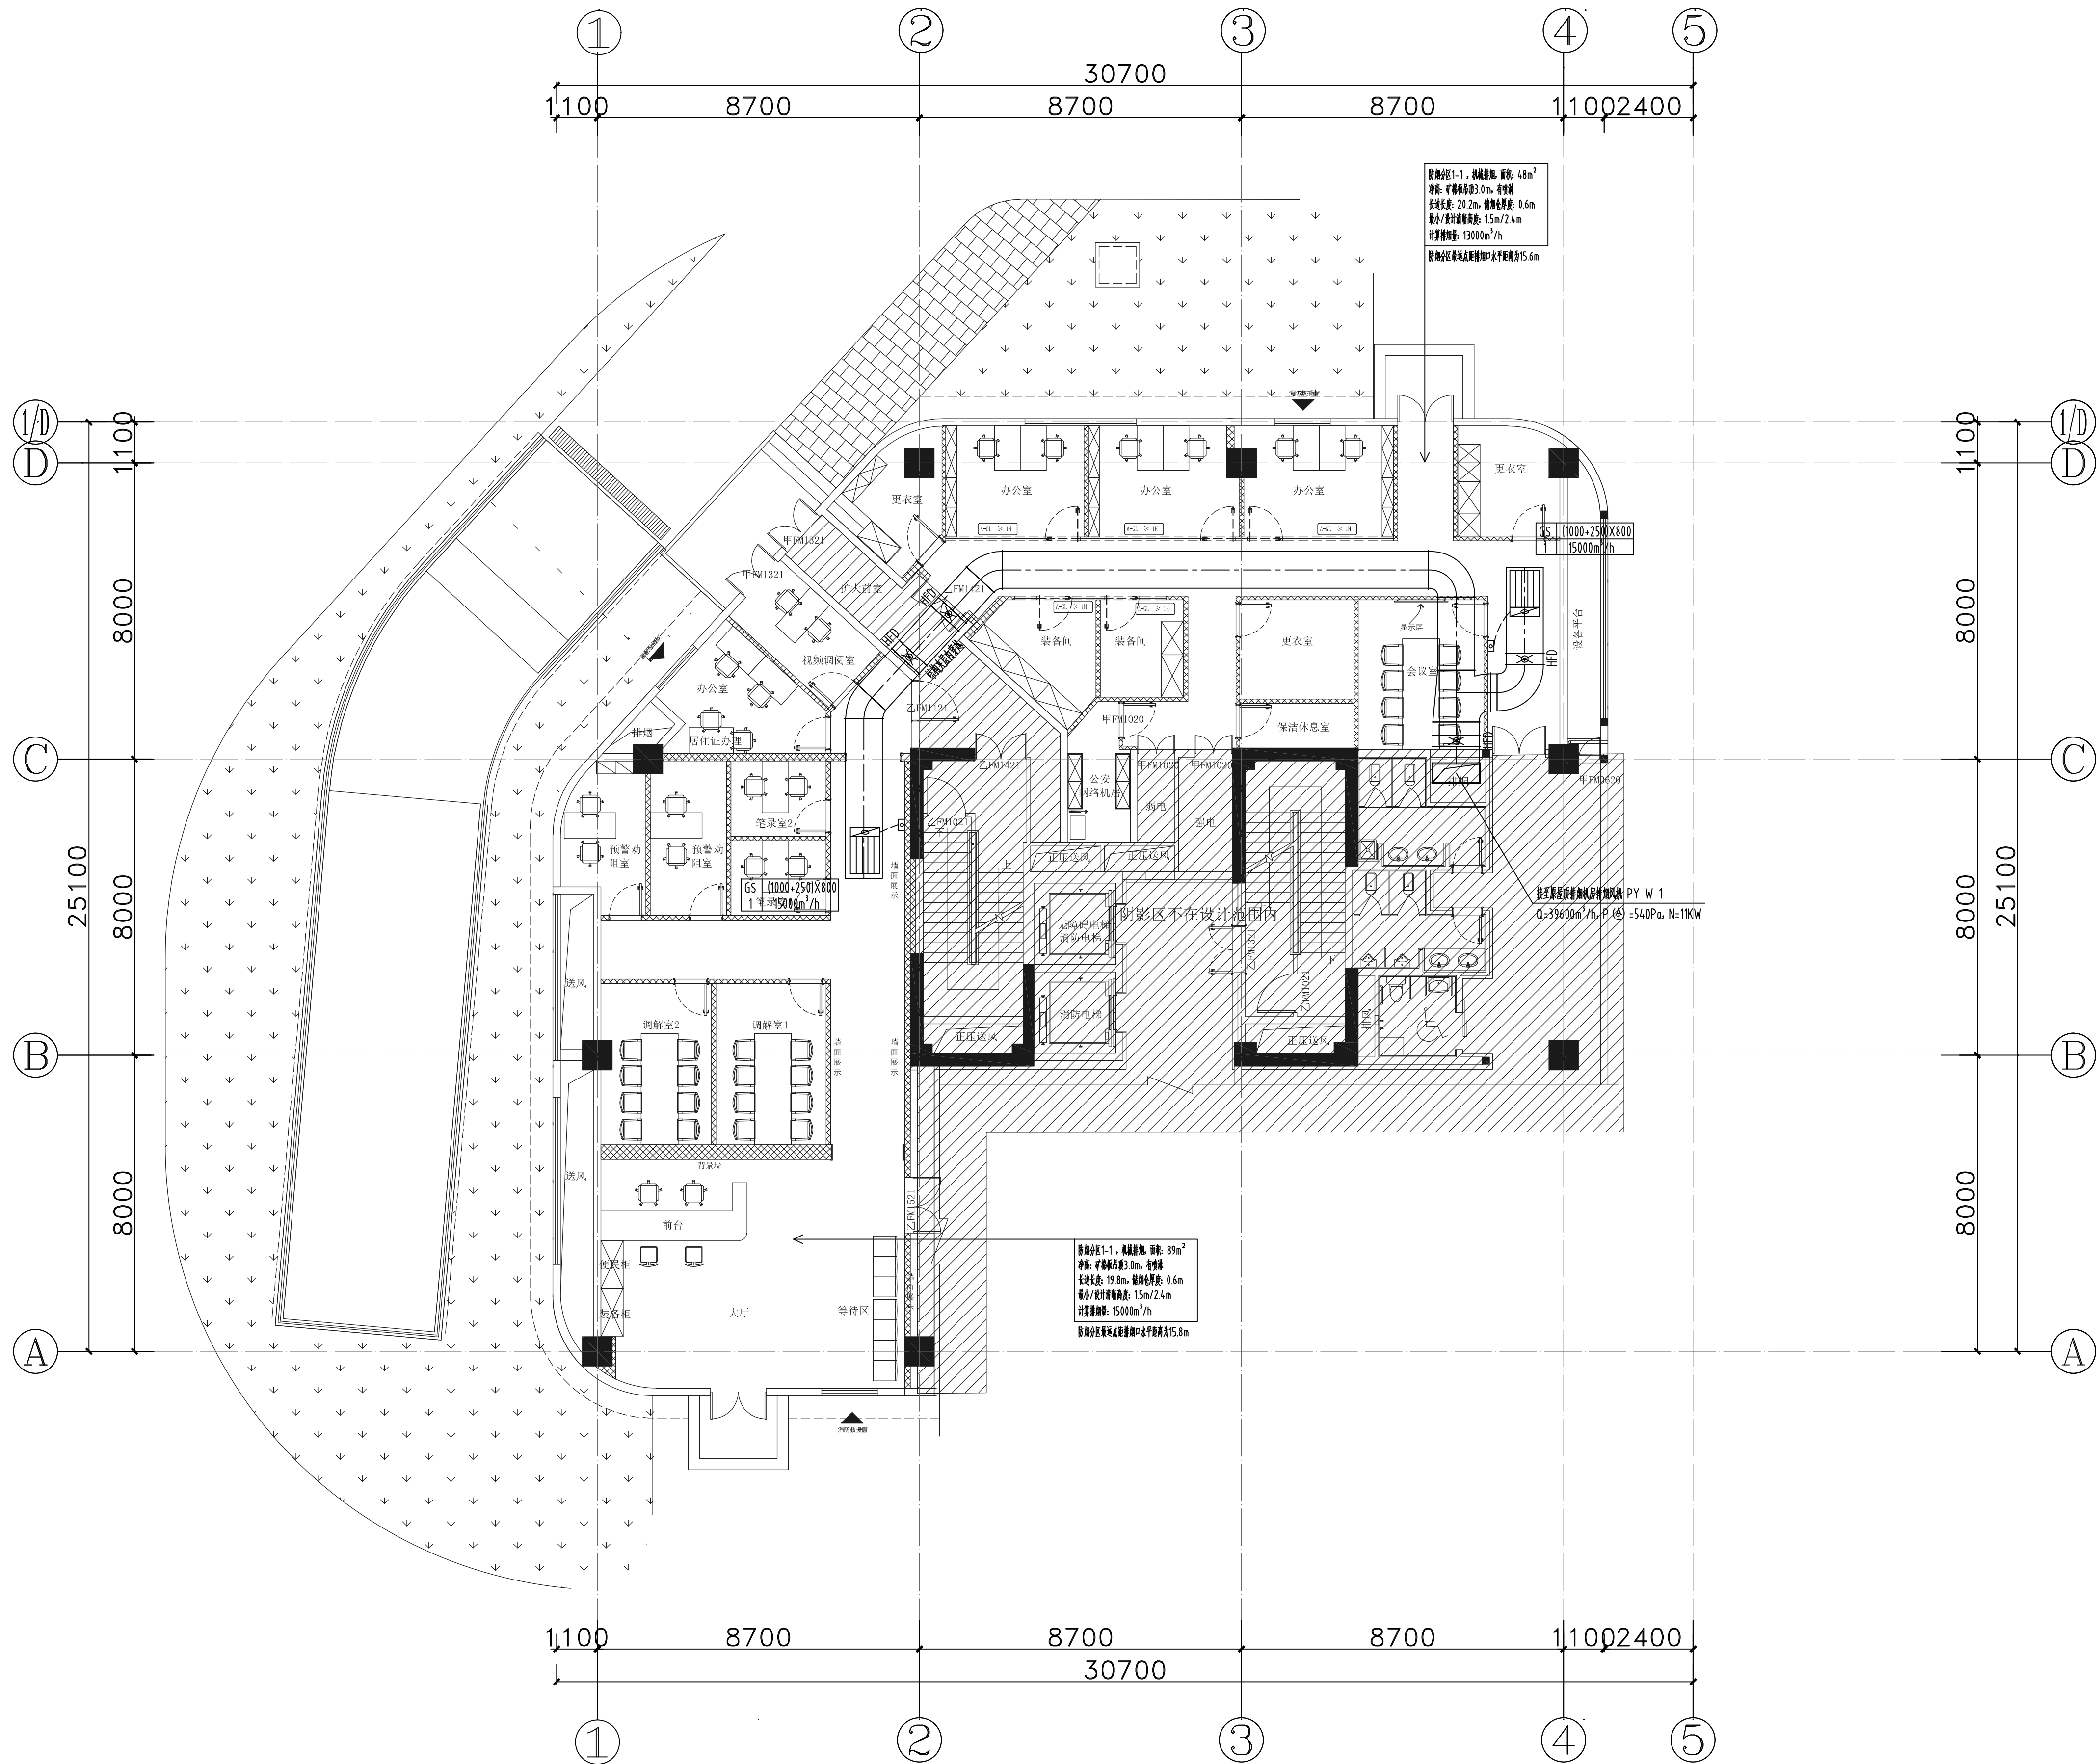

一层防排烟平面图 1:100

版本 Rev.	修订说明 Description	日期 Date

竖版说明
NOTE

苏州江南意造建筑设计有限公司
SUZHOU JANYZ ARCHITECTURAL DESIGN CO., LTD.
工程设计证书编号 (GRAD-A NO.) A132015718
地址: 江苏省苏州市福达路1858号
电话: 66986301 传真: 66986302

顾问设计公司
Consultant Design Company

出图章
SEAL

执业注册章
SEAL

建设单位
CLIENT
苏州市公安局苏州工业园区分局

工程名称
PROJECT NAME
苏州工业园区公安局新建工业用房(公安局分局)

子项名称
JOB NAME
办公楼


设计编号 CONTRAT NO	ZS-2025-26	子项号码 JOB NO	01
--------------------	------------	----------------	----

图纸内容
DWG TITLE

一层防排烟平面图

审定人 Approved	任然	项目负责人 Project Insdnt	刘琳
审核人 Examined	刘洋	专业负责人 Job Mgr.	刘洋
校对人 Checked	杨善刚	设计人 Design	崔建亚
项目经理 Project Mgr		设计人 Design	崔建亚
图纸编号 Drawing No.	暖通08	出图日期 Date	2026-05-06

暖通	
电气	
给排水	
结构	
建筑	
专业	
审核	
日期	

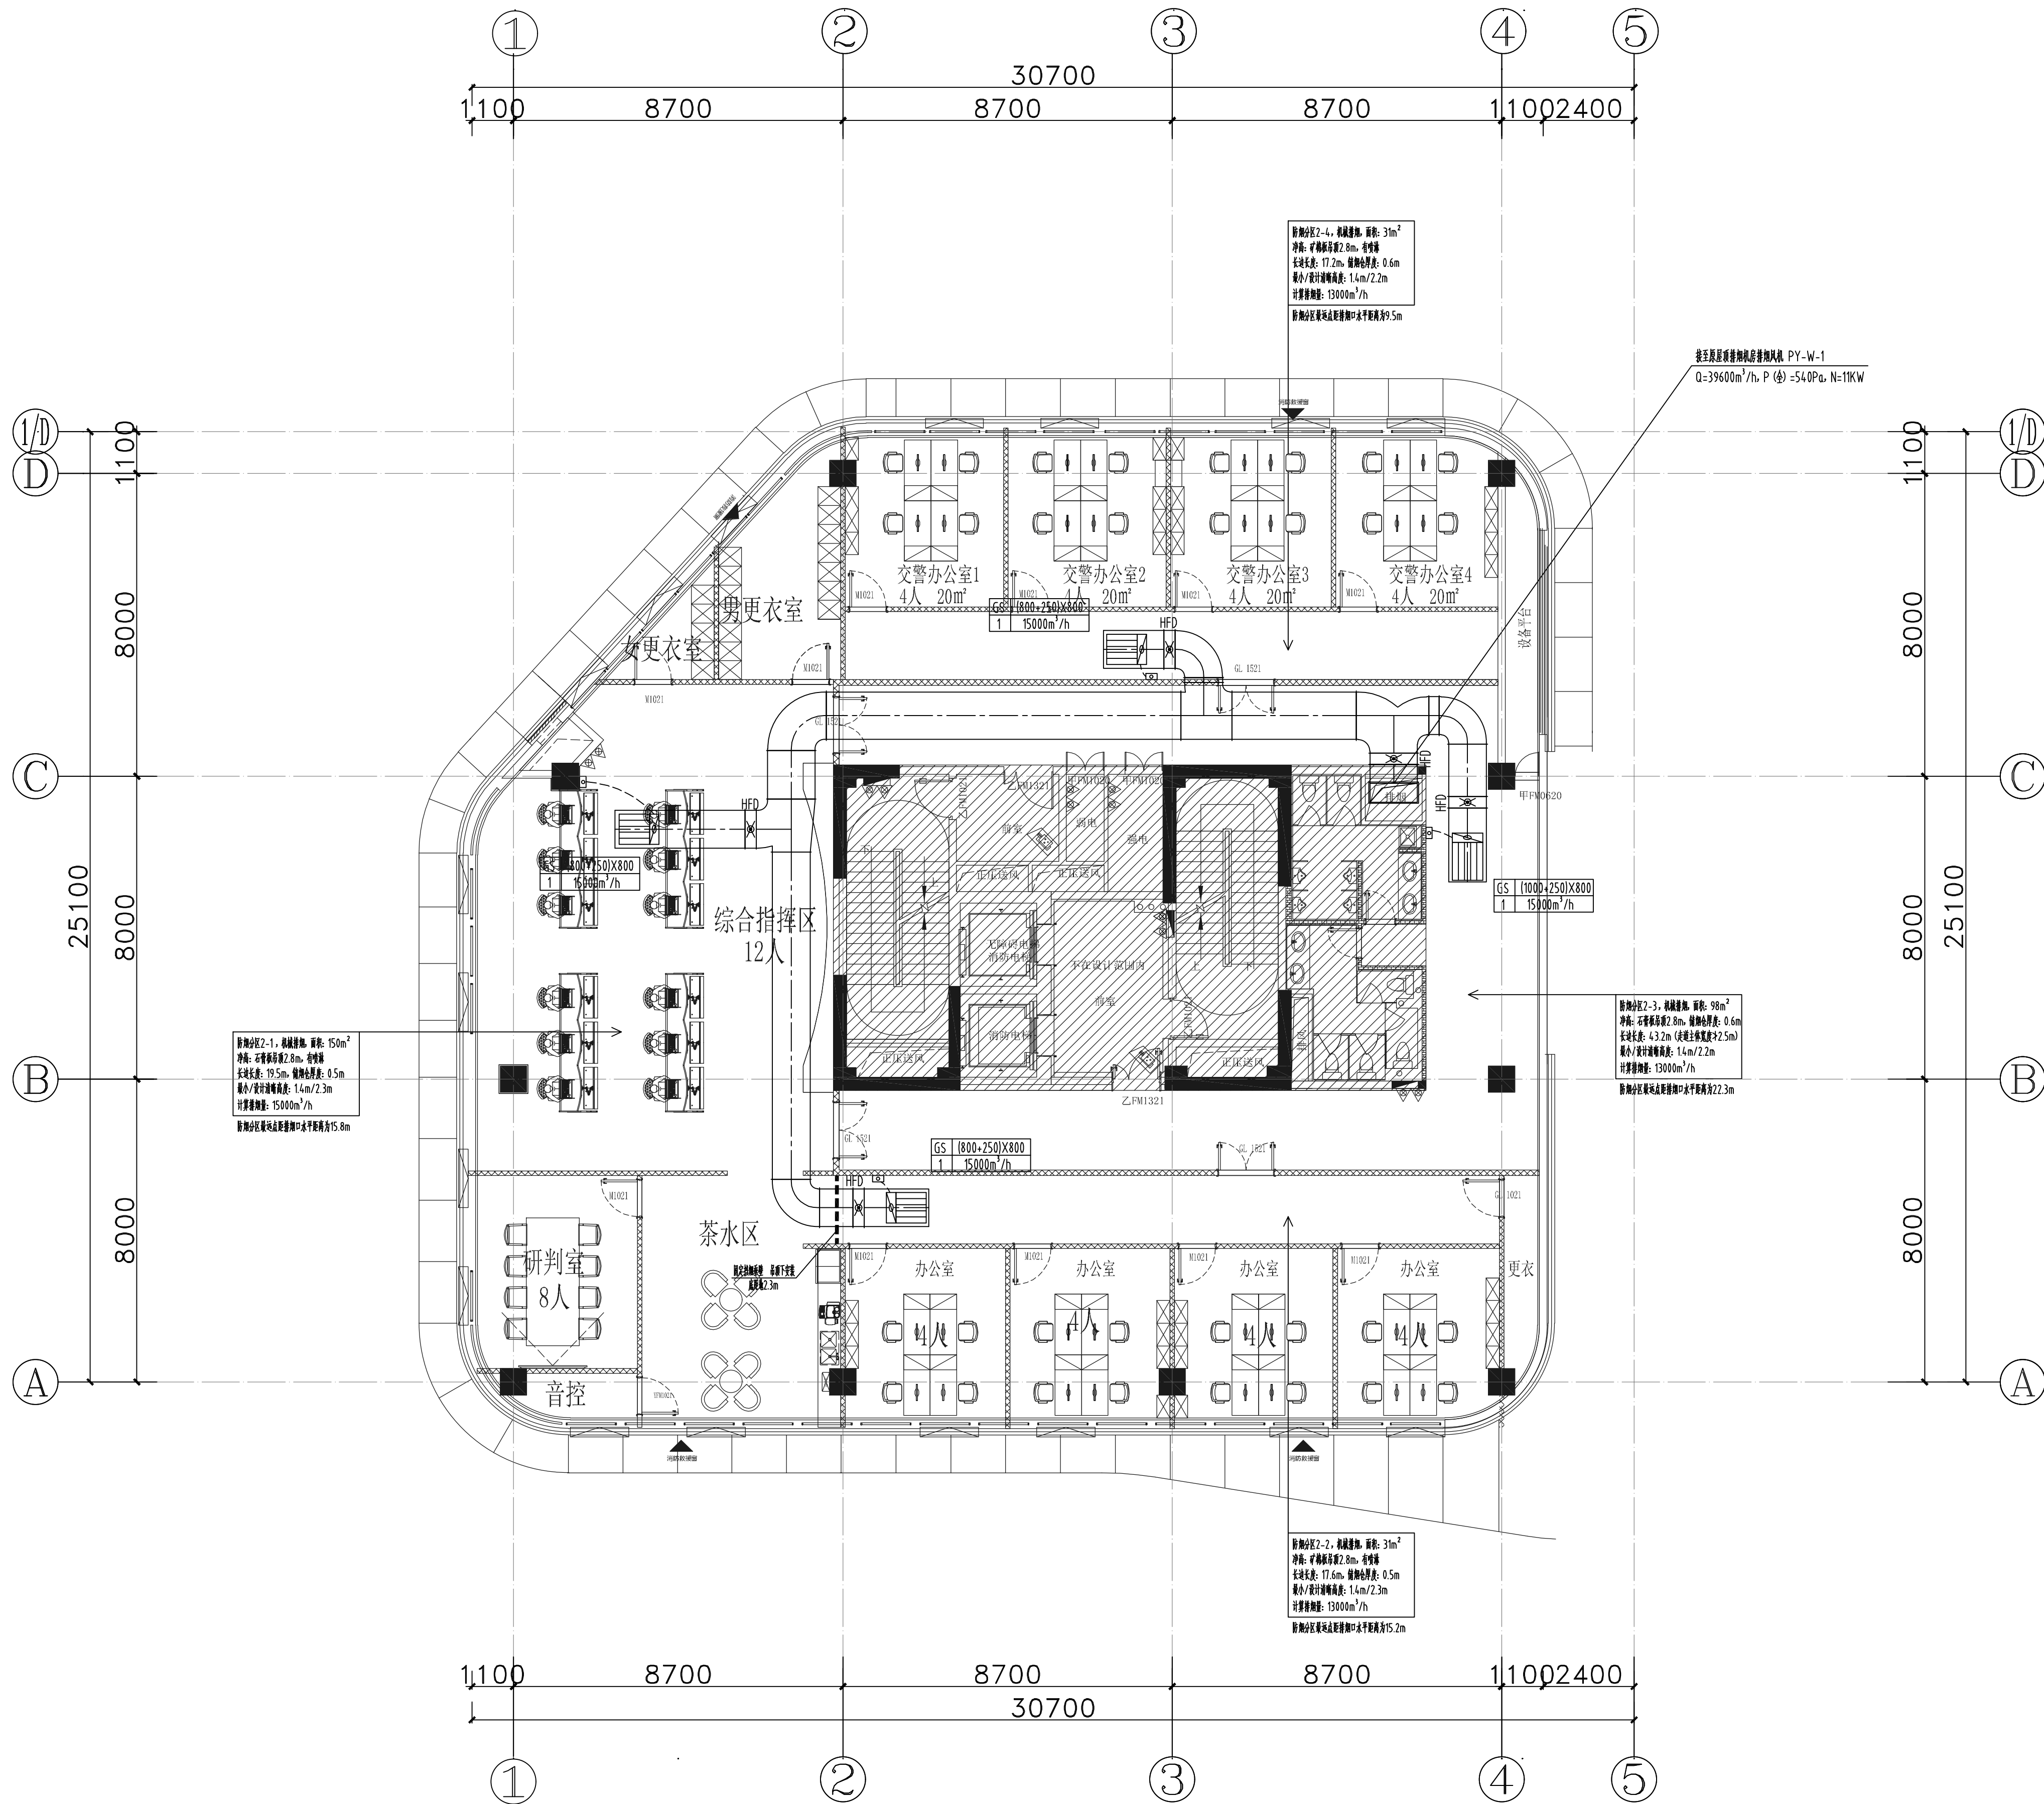

二层防排烟平面图 1:100

版本 Rev.	修订说明 Description	日期 Date

竖版说明
NOTE

苏州江南意造建筑设计有限公司
SUZHOU JANYZ ARCHITECTURAL DESIGN CO., LTD.
工程设计证书编号 (GRAD-A NO.) A132015718
地址: 江苏省苏州市福达路1858号
电话: 66986301 传真: 66986302

顾问设计公司
Consultant Design Company

出图章
SEAL

执业注册章
SEAL

建设单位
CLIENT
苏州市公安局苏州工业园区分局

工程名称
PROJECT NAME
苏州南苑工业发展有限公司新建工业用房 (公安局分局)

子项名称
JOB NAME
办公楼


设计编号 CONTRAT NO	ZS-2025-26	子项编号 JOB NO	01
--------------------	------------	----------------	----

图纸内容
DWG TITLE

二层防排烟平面图

审定人 Approved	任然	项目负责人 Project Insider	刘琳
审核人 Examined	刘洋	专业负责人 Job Mgr.	刘洋
校对人 Checked	杨善刚	设计人 Design	崔建亚
项目经理 Project Mgr.		设计人 Design	崔建亚
图纸编号 Drawing No.	暖通09	出图日期 Date	2026-05-06

暖通	
电气	
给排水	
结构	
建筑	
专业	
审核	
日期	

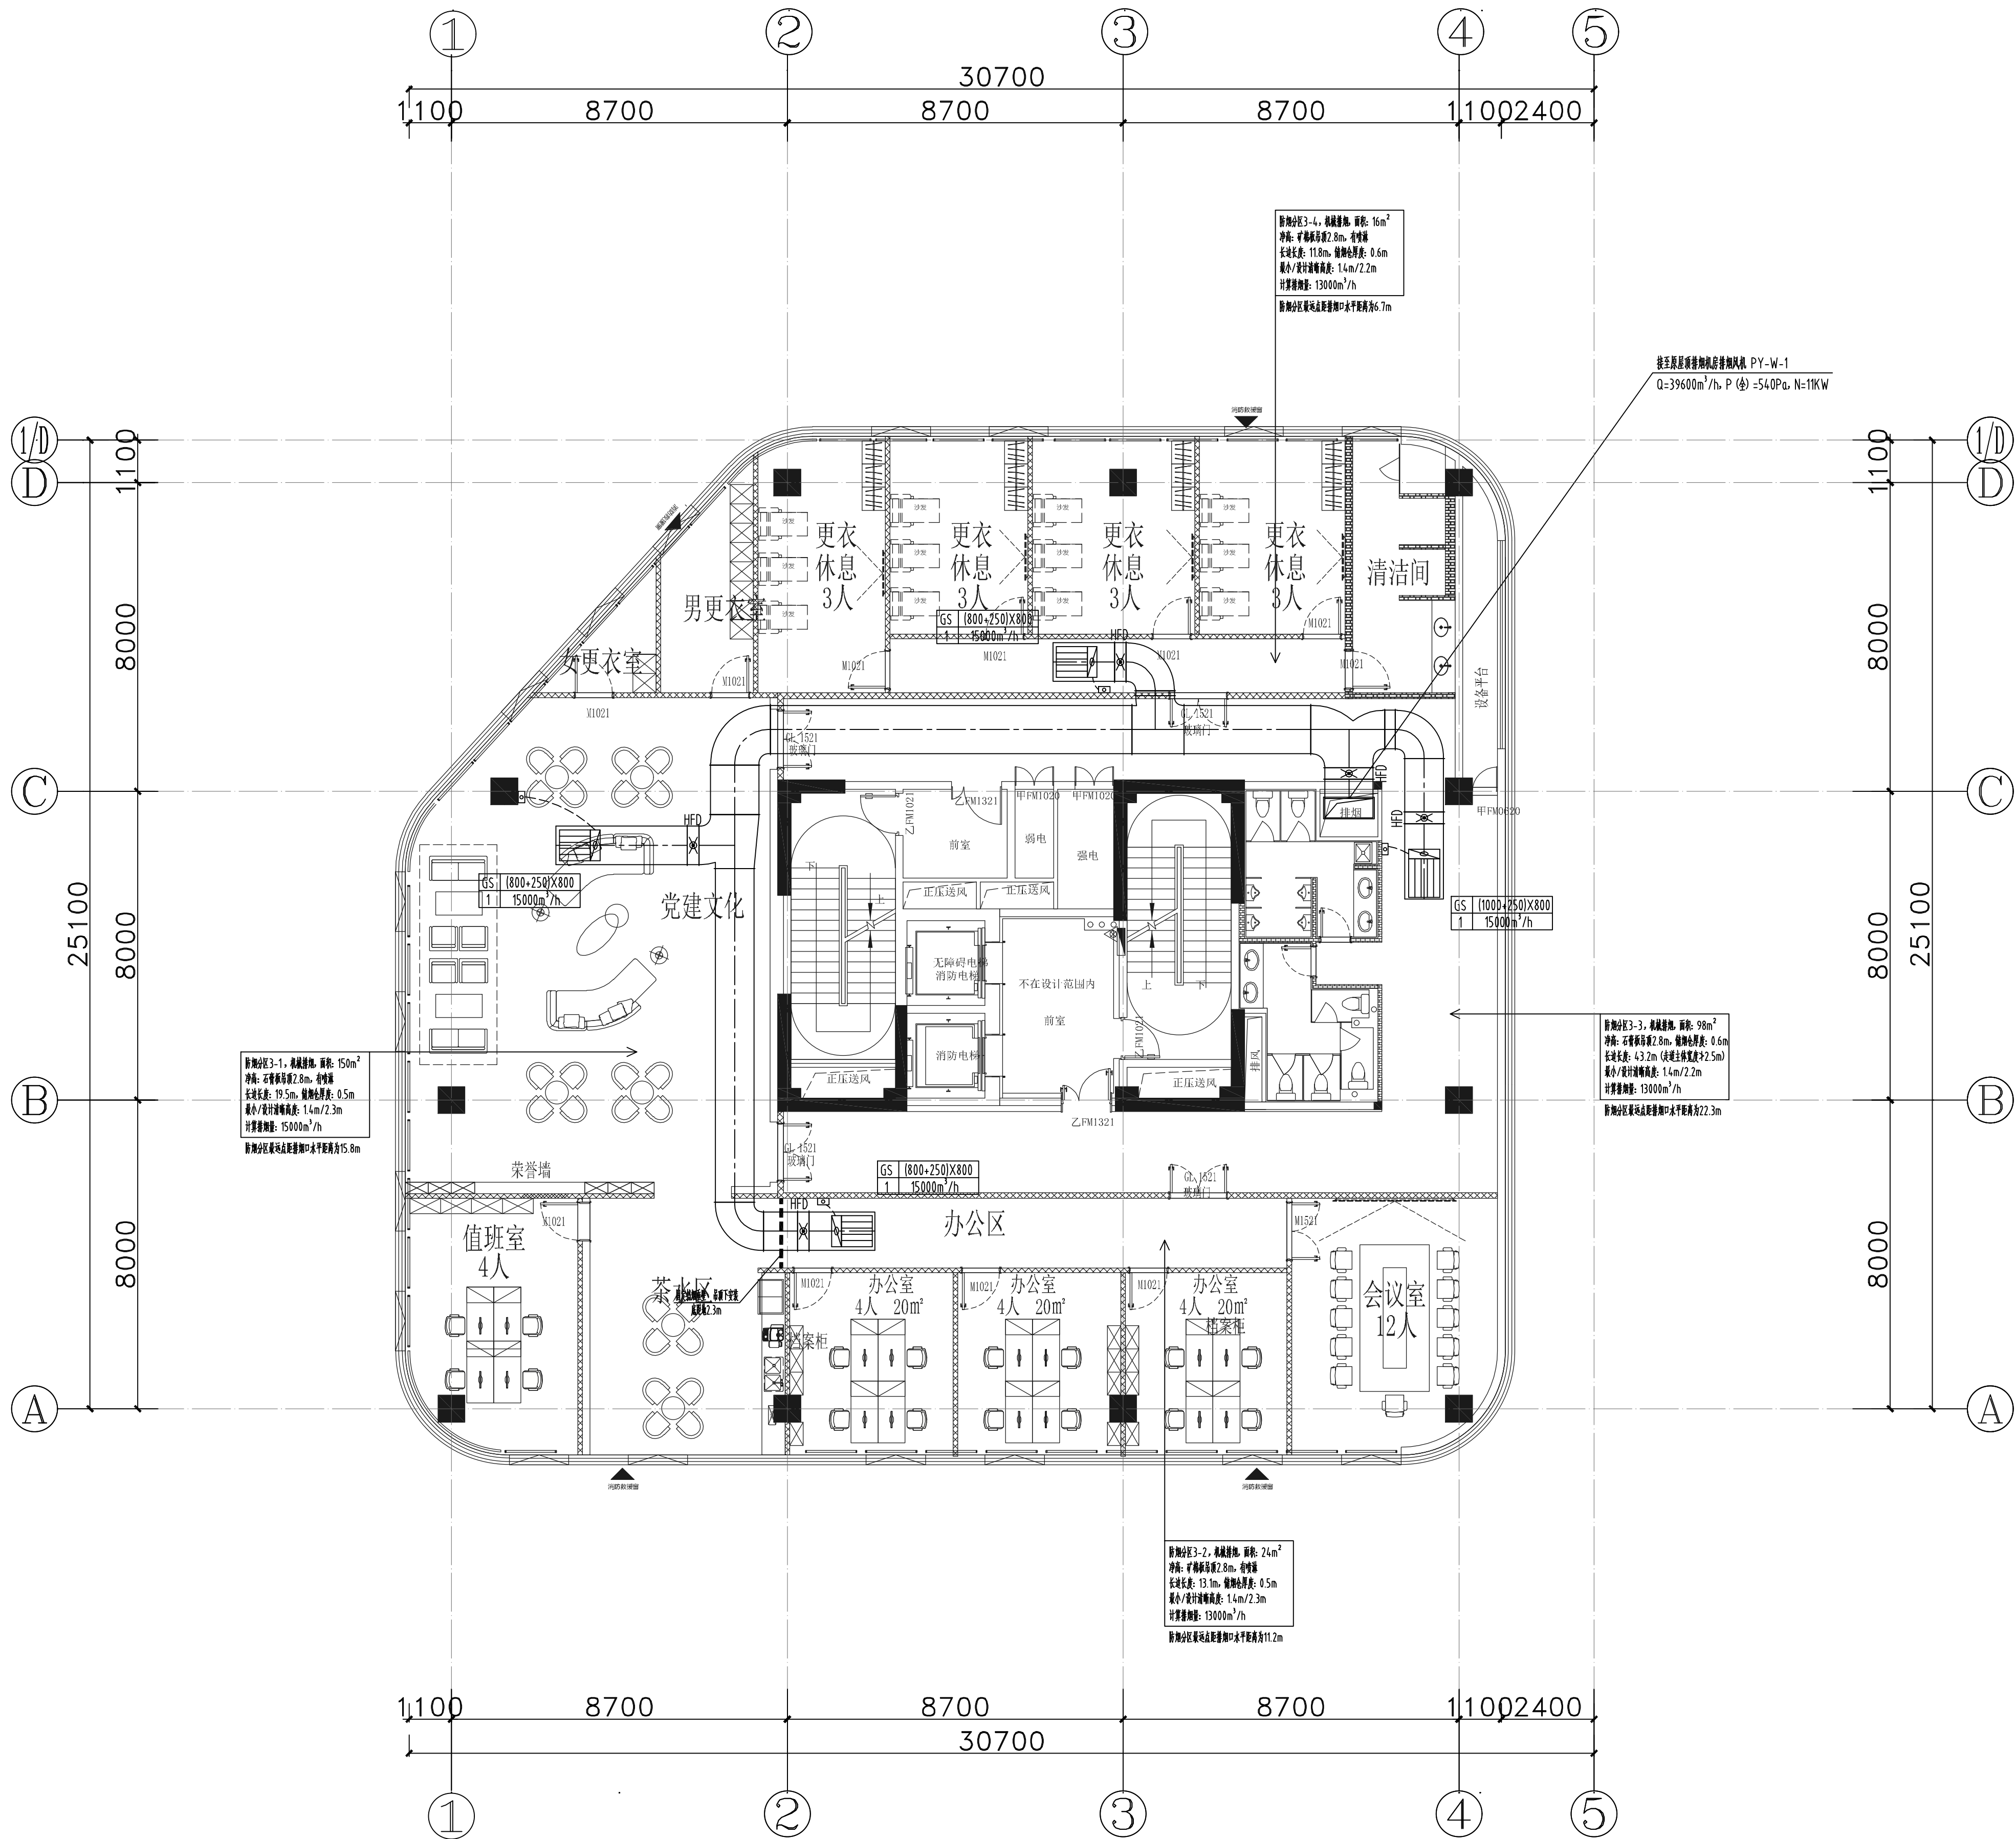

三层防排烟平面图 1:100

版本 Rev.	修订说明 Description	日期 Date

竖版说明
NOTE



苏州江南意造建筑设计有限公司

SUZHOU JNYZ ARCHITECTURAL DESIGN CO., LTD.

工程设计证书编号 (GRAD-A NO.) A132015718

地址: 江苏省苏州市福达路1858号

电话: 66986301 传真: 66986302

顾问设计公司
Consultant Design Company

出图章
SEAL

执业注册章
SEAL

建设单位
CLIENT
苏州市公安局苏州工业园区分局

工程名称
PROJECT NAME
苏州南盛工业发展有限公司新建工业用房 (公安局分局)


子项名称
JOB NAME
办公楼

设计编号 CONTRAT NO	ZS-2025-26	子项号码 JOB NO	01
--------------------	------------	----------------	----

图纸内容
DWG TITLE
三层防排烟平面图

审定人 Approved	任然	项目负责人 Project Insider	刘琳
审核人 Examined	刘洋	专业负责人 Job Mgr.	刘洋
校对人 Checked	杨善刚	设计人 Design	崔建亚
项目经理 Project Mgr.		设计人 Design	崔建亚
图纸编号 Drawing No.	暖通10	出图日期 Date	2026-05-06

暖通	
电气	
给排水	
结构	
建筑	
专业	
审核	
日期	

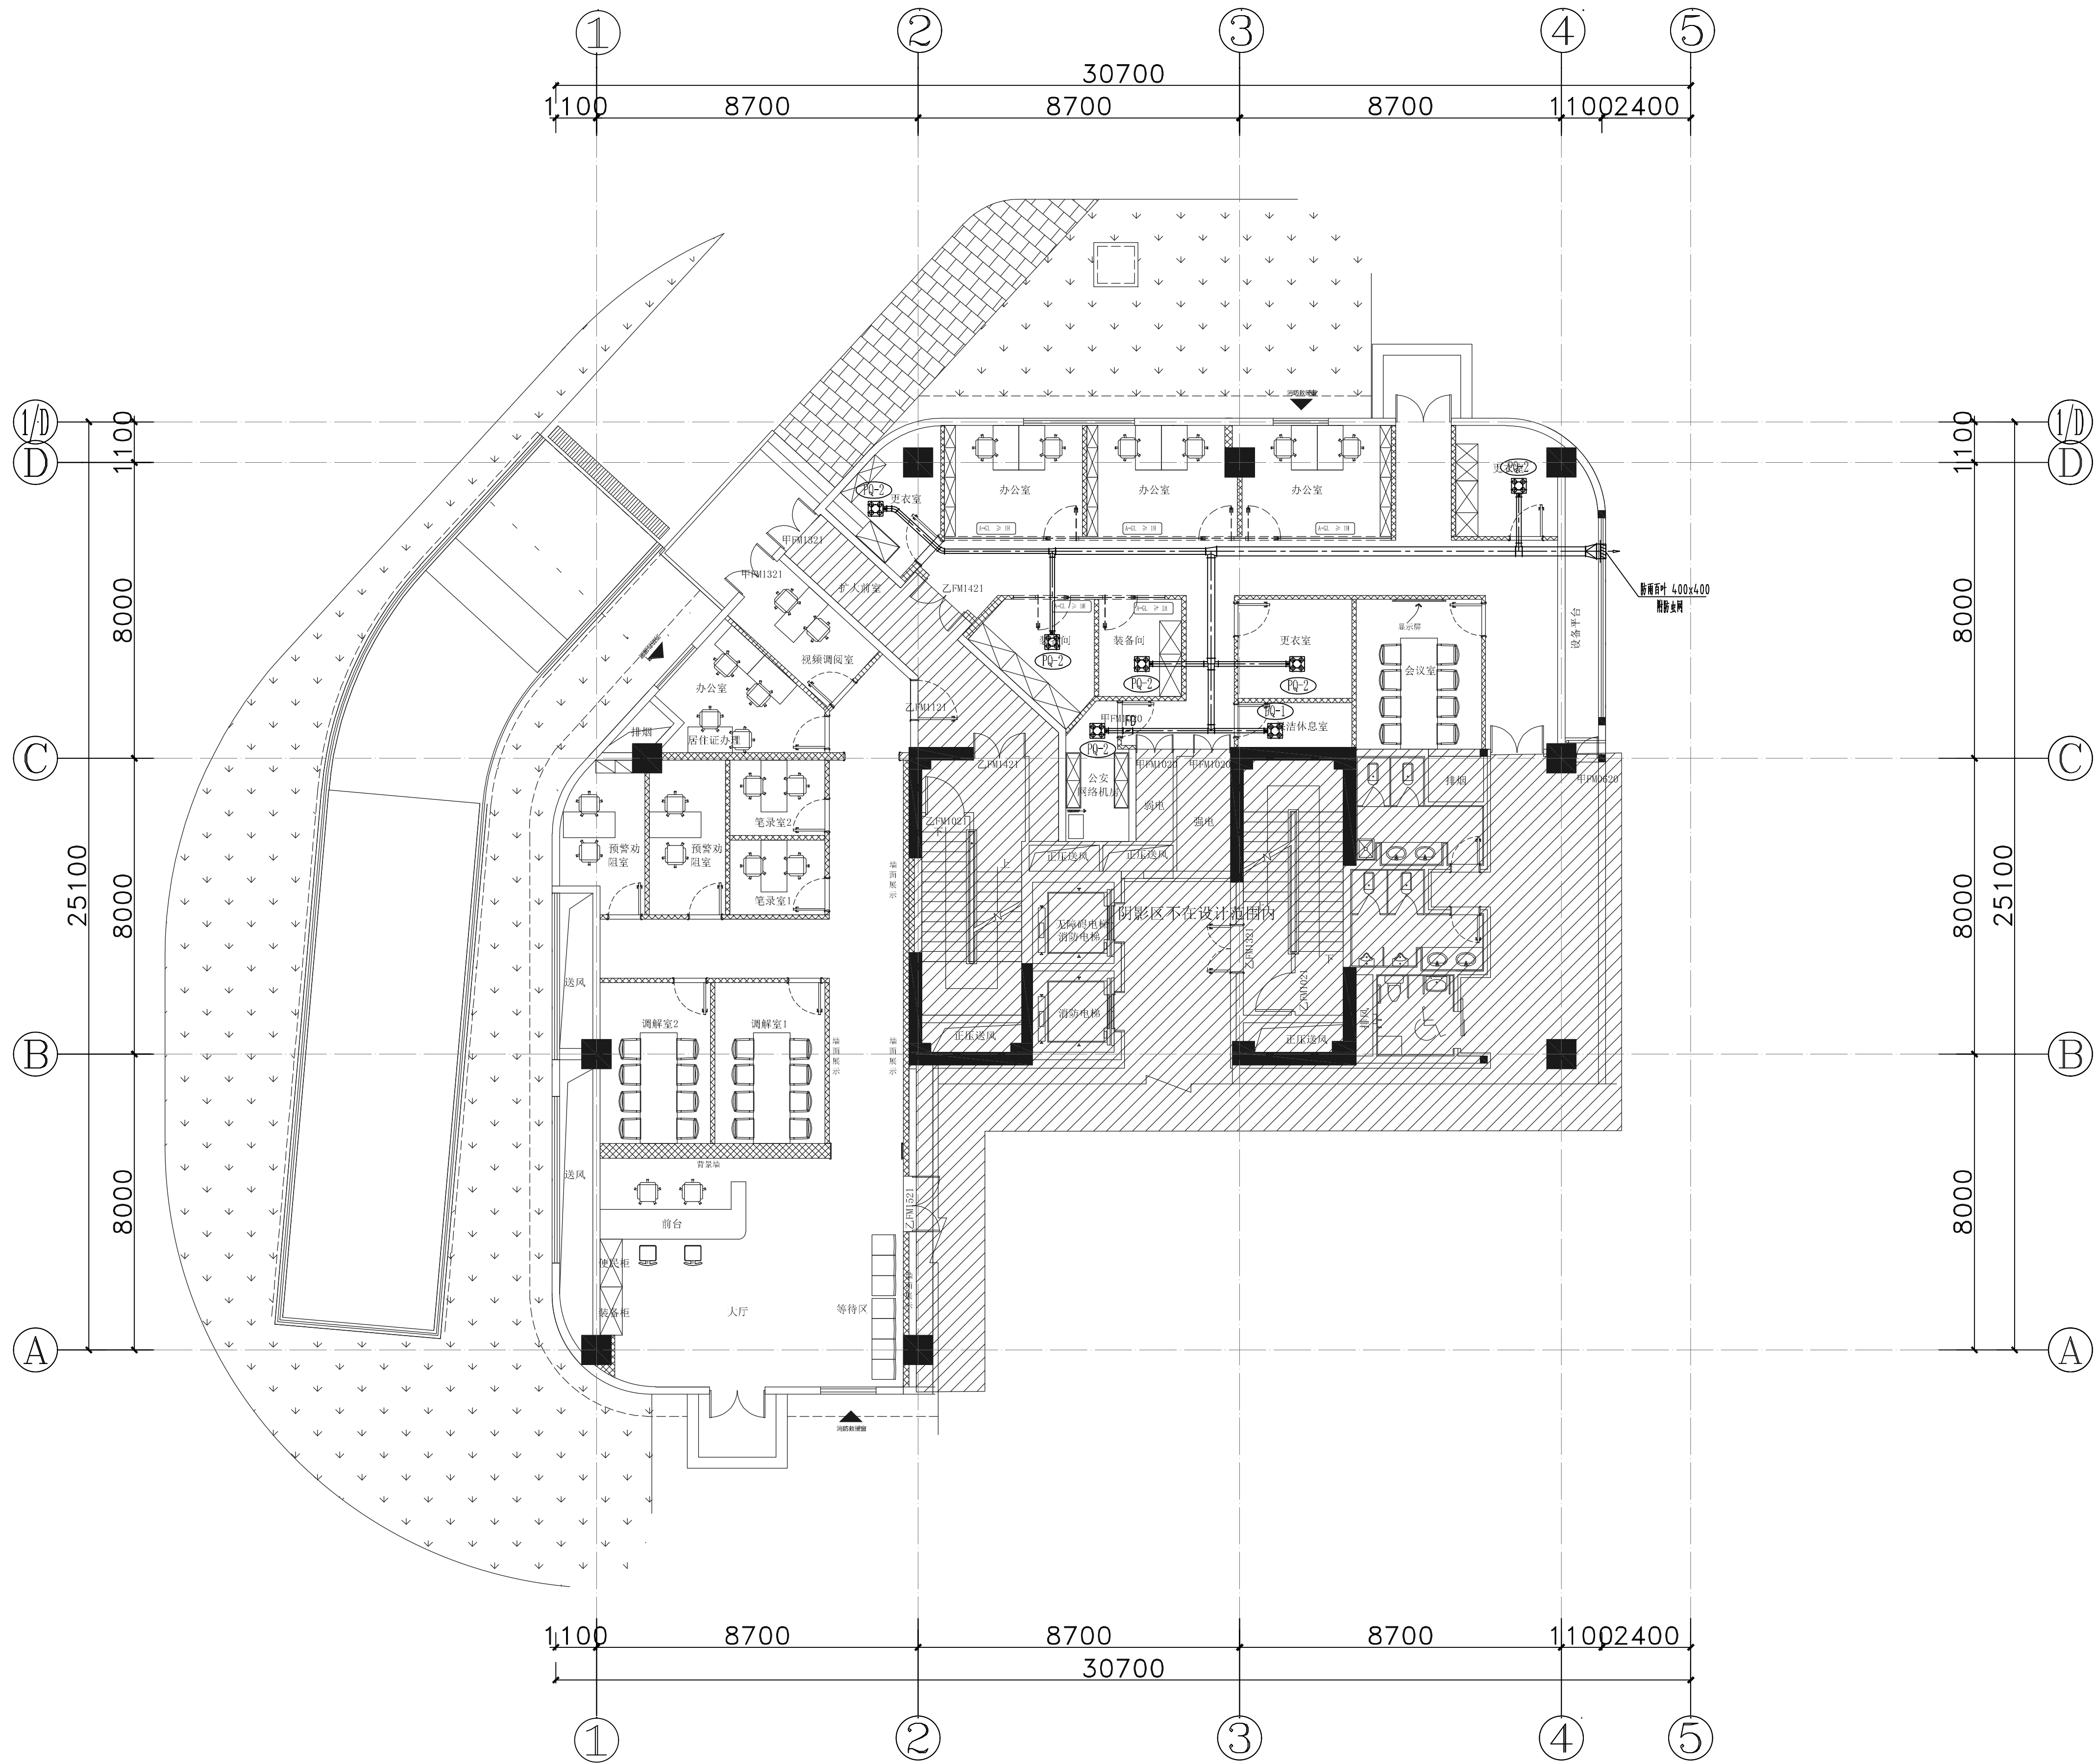

一层排风平面图 1:100

版本 Rev.	修订说明 Description	日期 Date

竖版说明
NOTE

苏州江南意造建筑设计有限公司
SUZHOU JANYZ ARCHITECTURAL DESIGN CO., LTD.
工程设计证书编号 (GRAD-A NO.) A132015718
地址: 江苏省苏州市福山路1858号
电话: 66986301 传真: 66986302

顾问设计公司
Consultant Design Company

出图章
SEAL

执业注册章
SEAL

建设单位
CLIENT
苏州市公安局苏州工业园区分局

工程名称
PROJECT NAME
苏州南盛工业发展有限公司新建工业用房(公安局分局)


子项名称
JOB NAME
办公楼

设计编号
CONTRAT NO
ZS-2025-26

图纸内容
DWG TITLE
一层排风平面图

审定人 Approved	任然	项目负责人 Project Insider	刘琳
审核人 Examined	刘洋	专业负责人 Job Mgr.	刘洋
校对人 Checked	杨善刚	设计人 Design	崔建亚
项目经理 Project Mgr.		设计人 Design	崔建亚
图纸编号 Drawing No.	暖通11	出图日期 Date	2026-05-06

暖通	
电气	
给排水	
结构	
建筑	
专业	
审核	
日期	

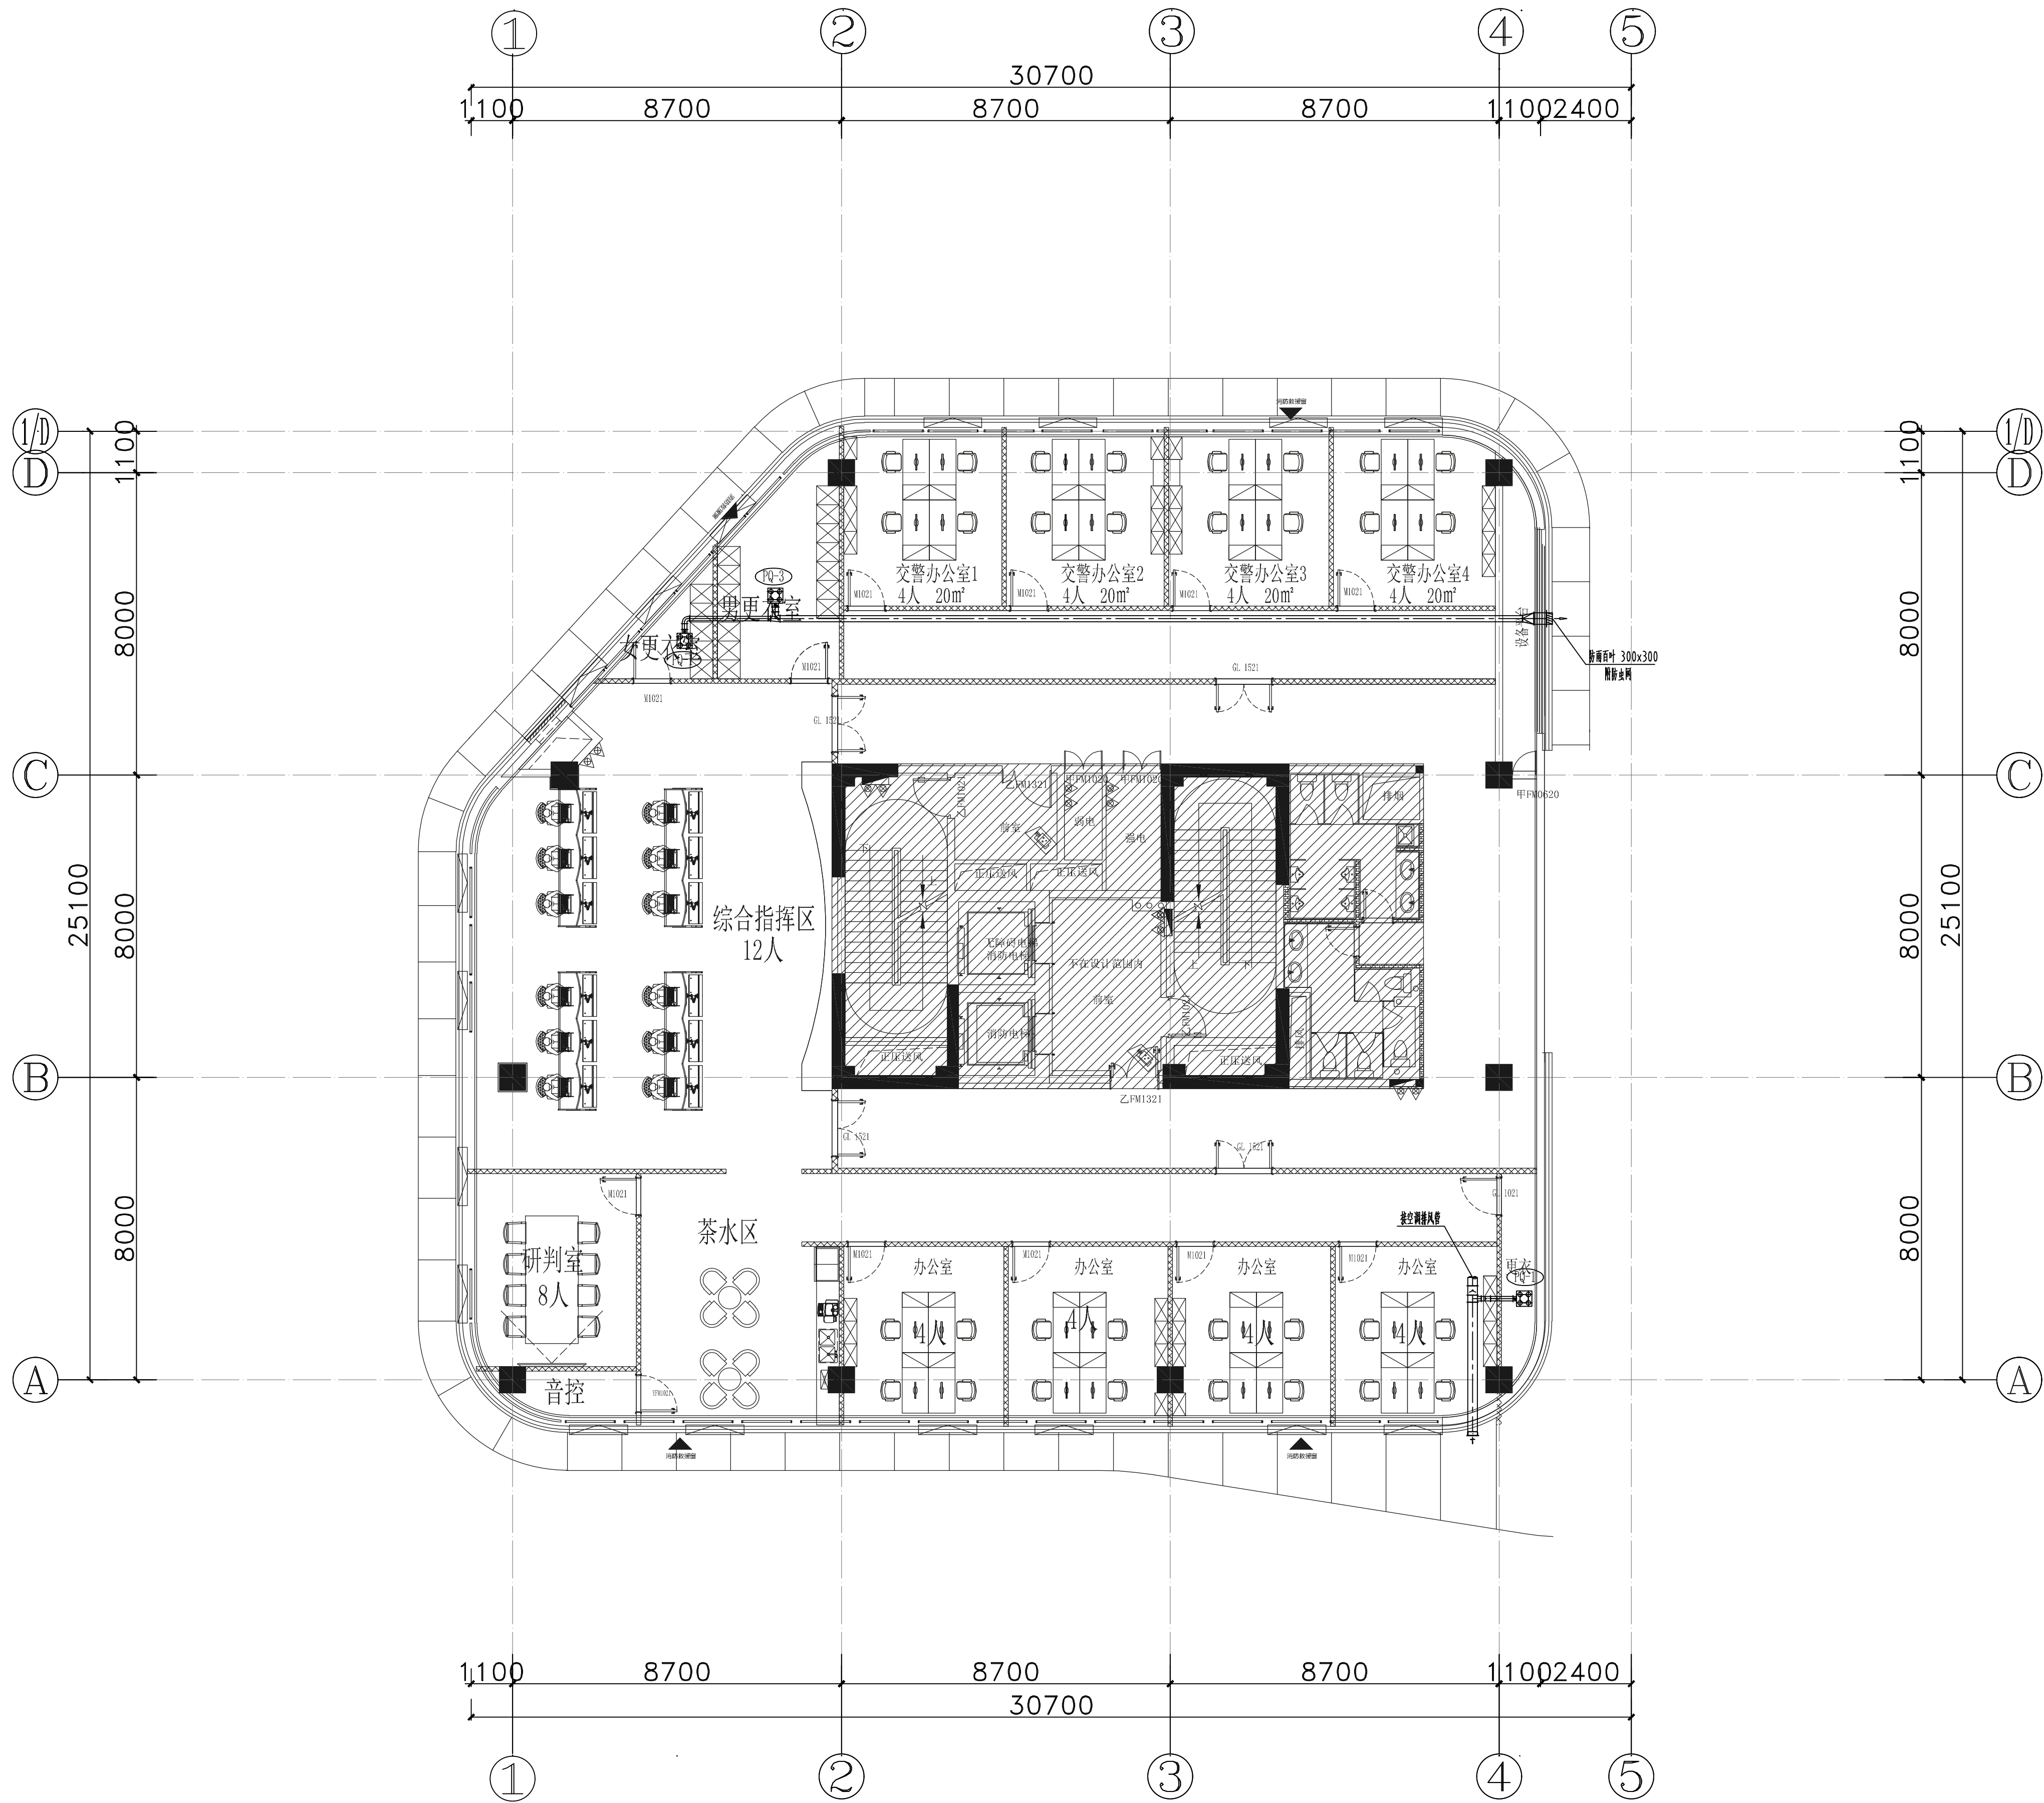

二层排风平面图 1:100

版本 Rev.	修订说明 Description	日期 Date

竖版说明
NOTE



苏州江南意造建筑设计有限公司

SUZHOU JNYZ ARCHITECTURAL DESIGN CO., LTD.

工程设计证书编号 (GRAD-A NO.) A132015718

地址: 江苏省苏州市通江路1858号

电话: 66986301 传真: 66986302

顾问设计公司
Consultant Design Company

出图章
SEAL

执业注册章
SEAL

建设单位
CLIENT
苏州市公安局苏州工业园区分局

工程名称
PROJECT NAME
苏州南盛工业发展有限公司新建工业用房(公安局分局)


子项名称
JOB NAME
办公楼

设计编号 CONTRAT NO	ZS-2025-26	子项号码 JOB NO	01
--------------------	------------	----------------	----

图纸内容
DWG TITLE
二层排风平面图

审定人 Approved	任然	项目负责人 Project Insider	刘琳
审核人 Examined	刘洋	专业负责人 Job Mgr.	刘洋
校对人 Checked	杨善刚	设计人 Design	崔建亚
项目经理 Project Mgr.		设计人 Design	崔建亚
图纸编号 Drawing No.	暖通12	出图日期 Date	2026-05-06

暖通	
电气	
给排水	
结构	
建筑	
专业	
审核	
日期	

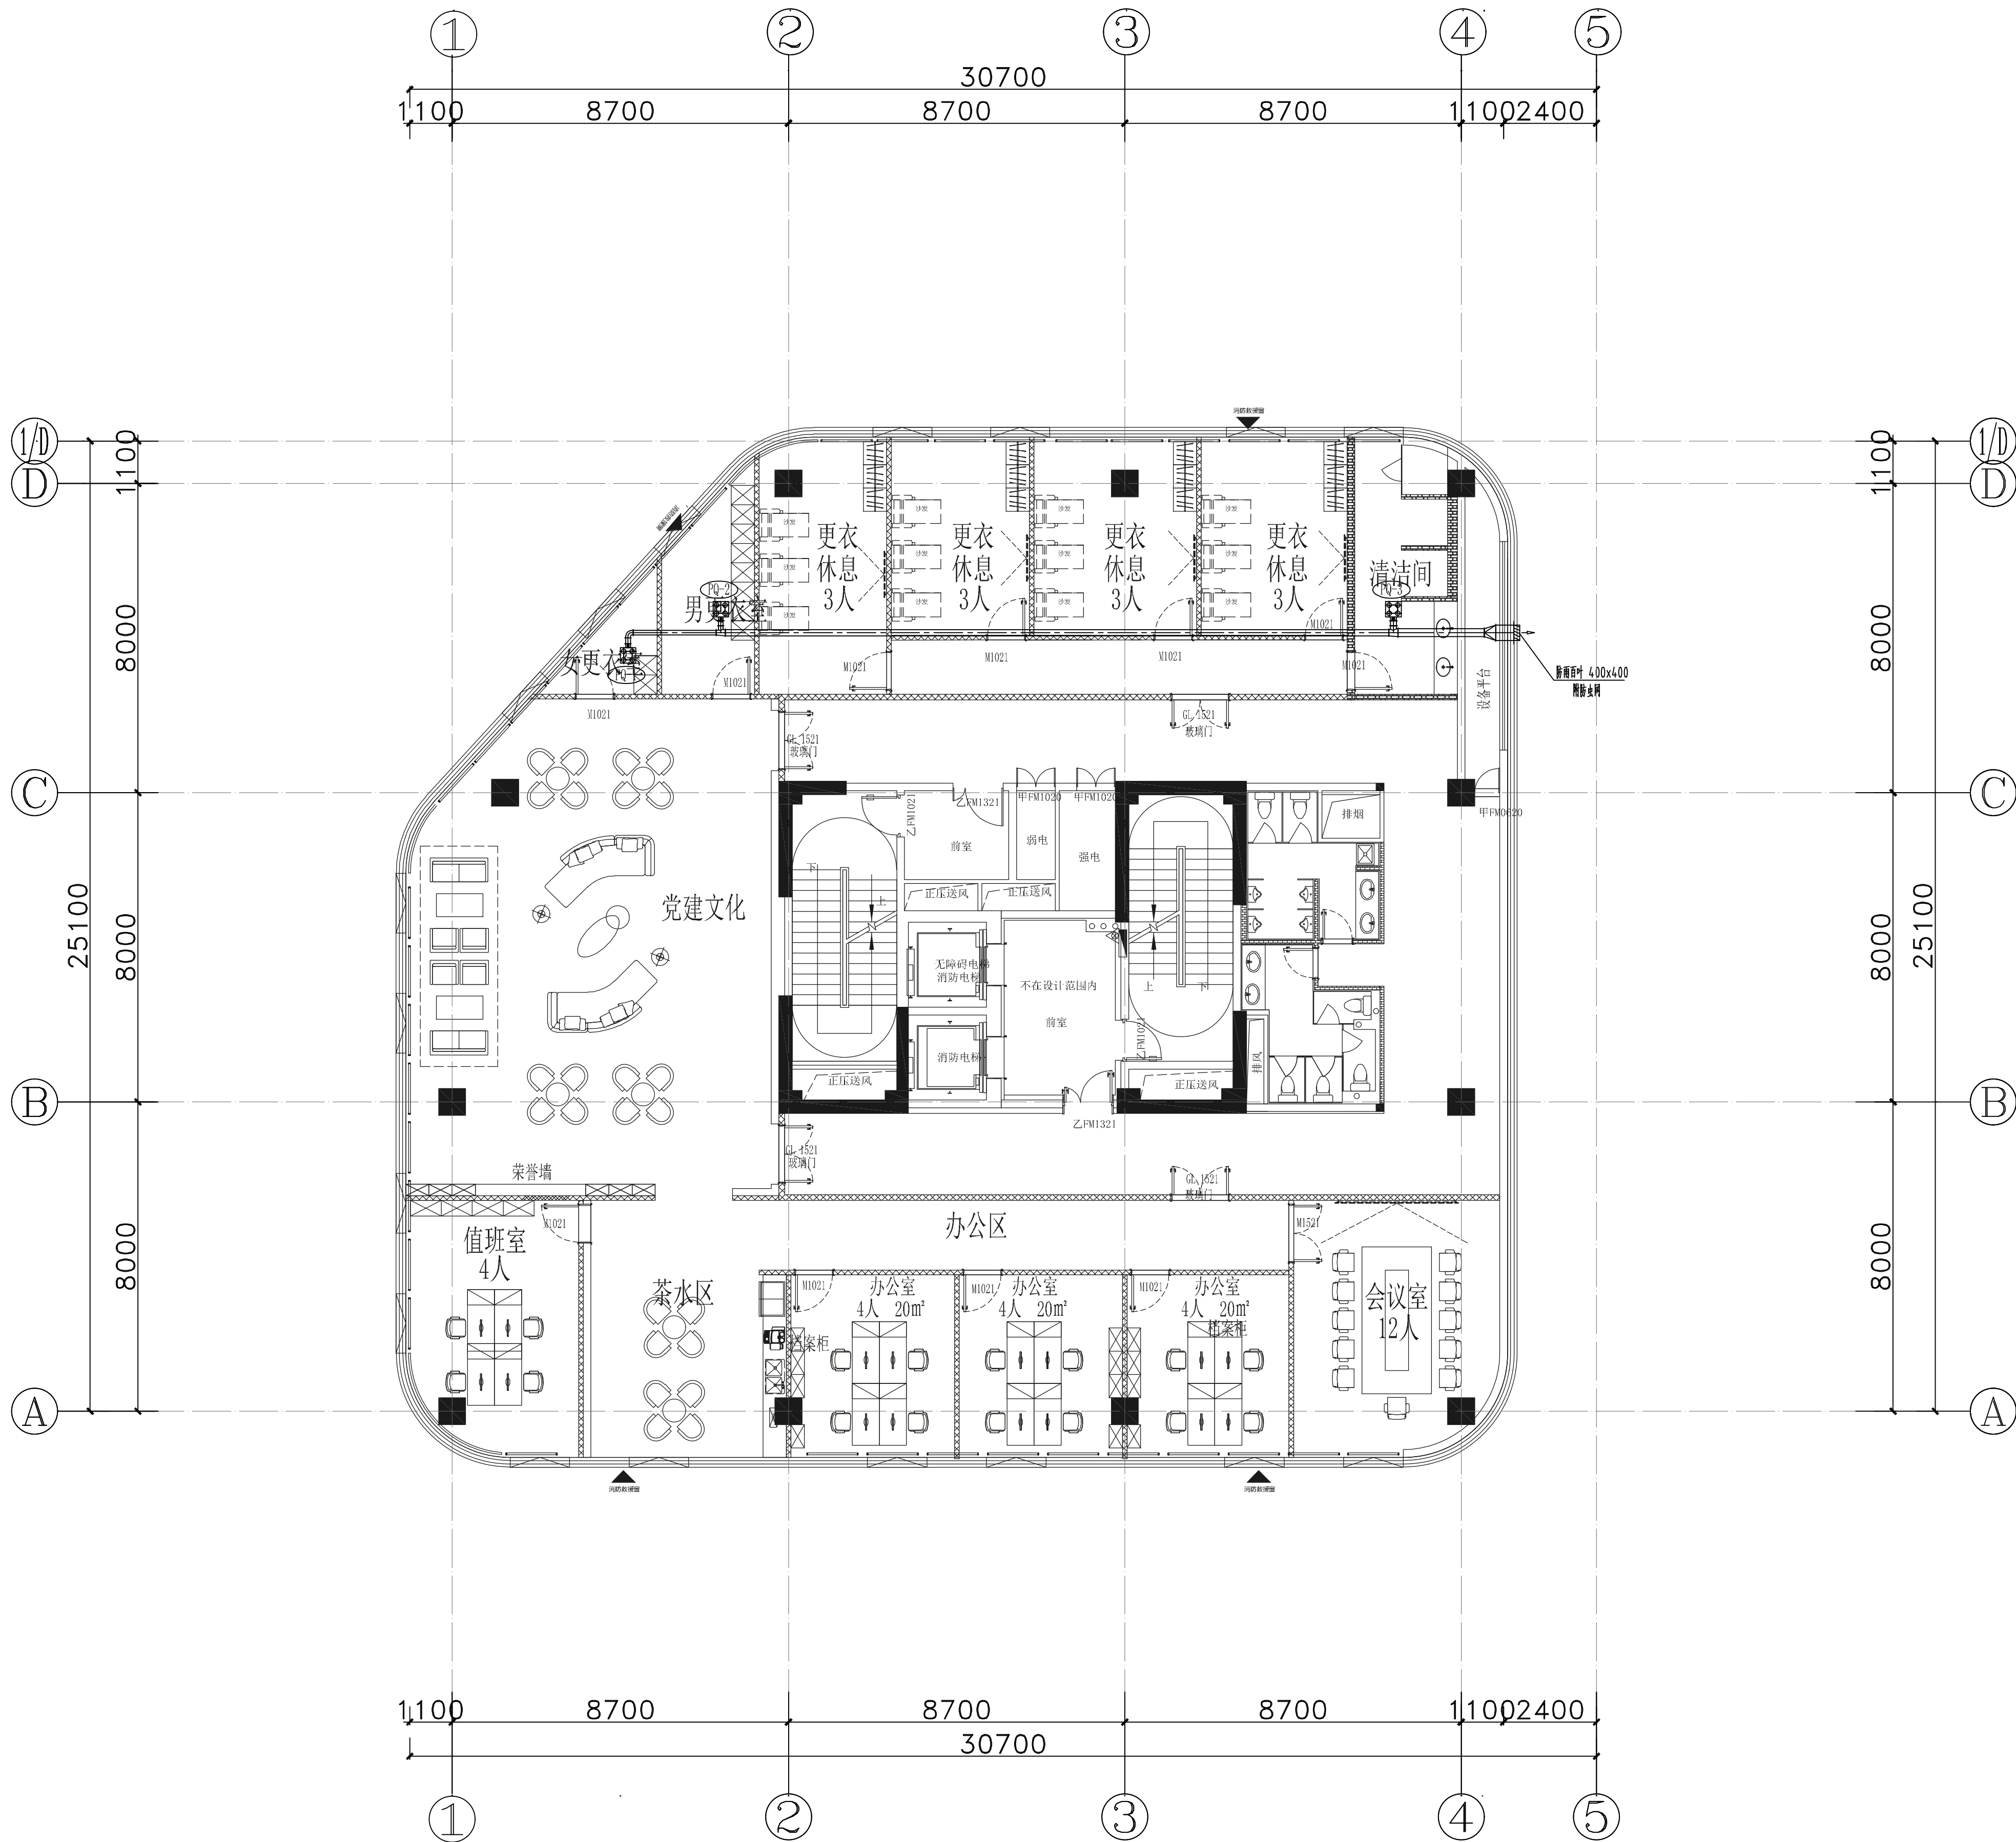

三层排风平面图 1:100

版本 Rev.	修订说明 Description	日期 Date

竖版说明
NOTE



苏州江南意造建筑设计有限公司
SUZHOU JNYZ ARCHITECTURAL DESIGN CO., LTD.
工程设计证书编号 (GRAD-A NO.) A132015718
地址: 江苏省苏州市福达路1858号
电话: 66986301 传真: 66986302

顾问设计公司
Consultant Design Company

出图章
SEAL

执业注册章
SEAL

建设单位
CLIENT
苏州市公安局苏州工业园区分局


工程名称
PROJECT NAME
苏州南盛工业发展有限公司新建工业用房(公安局分局)

子项名称
JOB NAME
办公楼

设计编号 CONTRAT NO	ZS-2025-26	子项号码 JOB NO	01
--------------------	------------	----------------	----


图纸内容
DWG TITLE
三层排风平面图

审定人 Approved	任然	项目负责人 Project Insider	刘琳
审核人 Examined	刘洋	专业负责人 Job Mgr.	刘洋
校对人 Checked	杨善刚	设计人 Design	崔建亚
项目经理 Project Mgr.		设计人 Design	崔建亚
图纸编号 Drawing No.	暖通13	出图日期 Date	2026-05-06

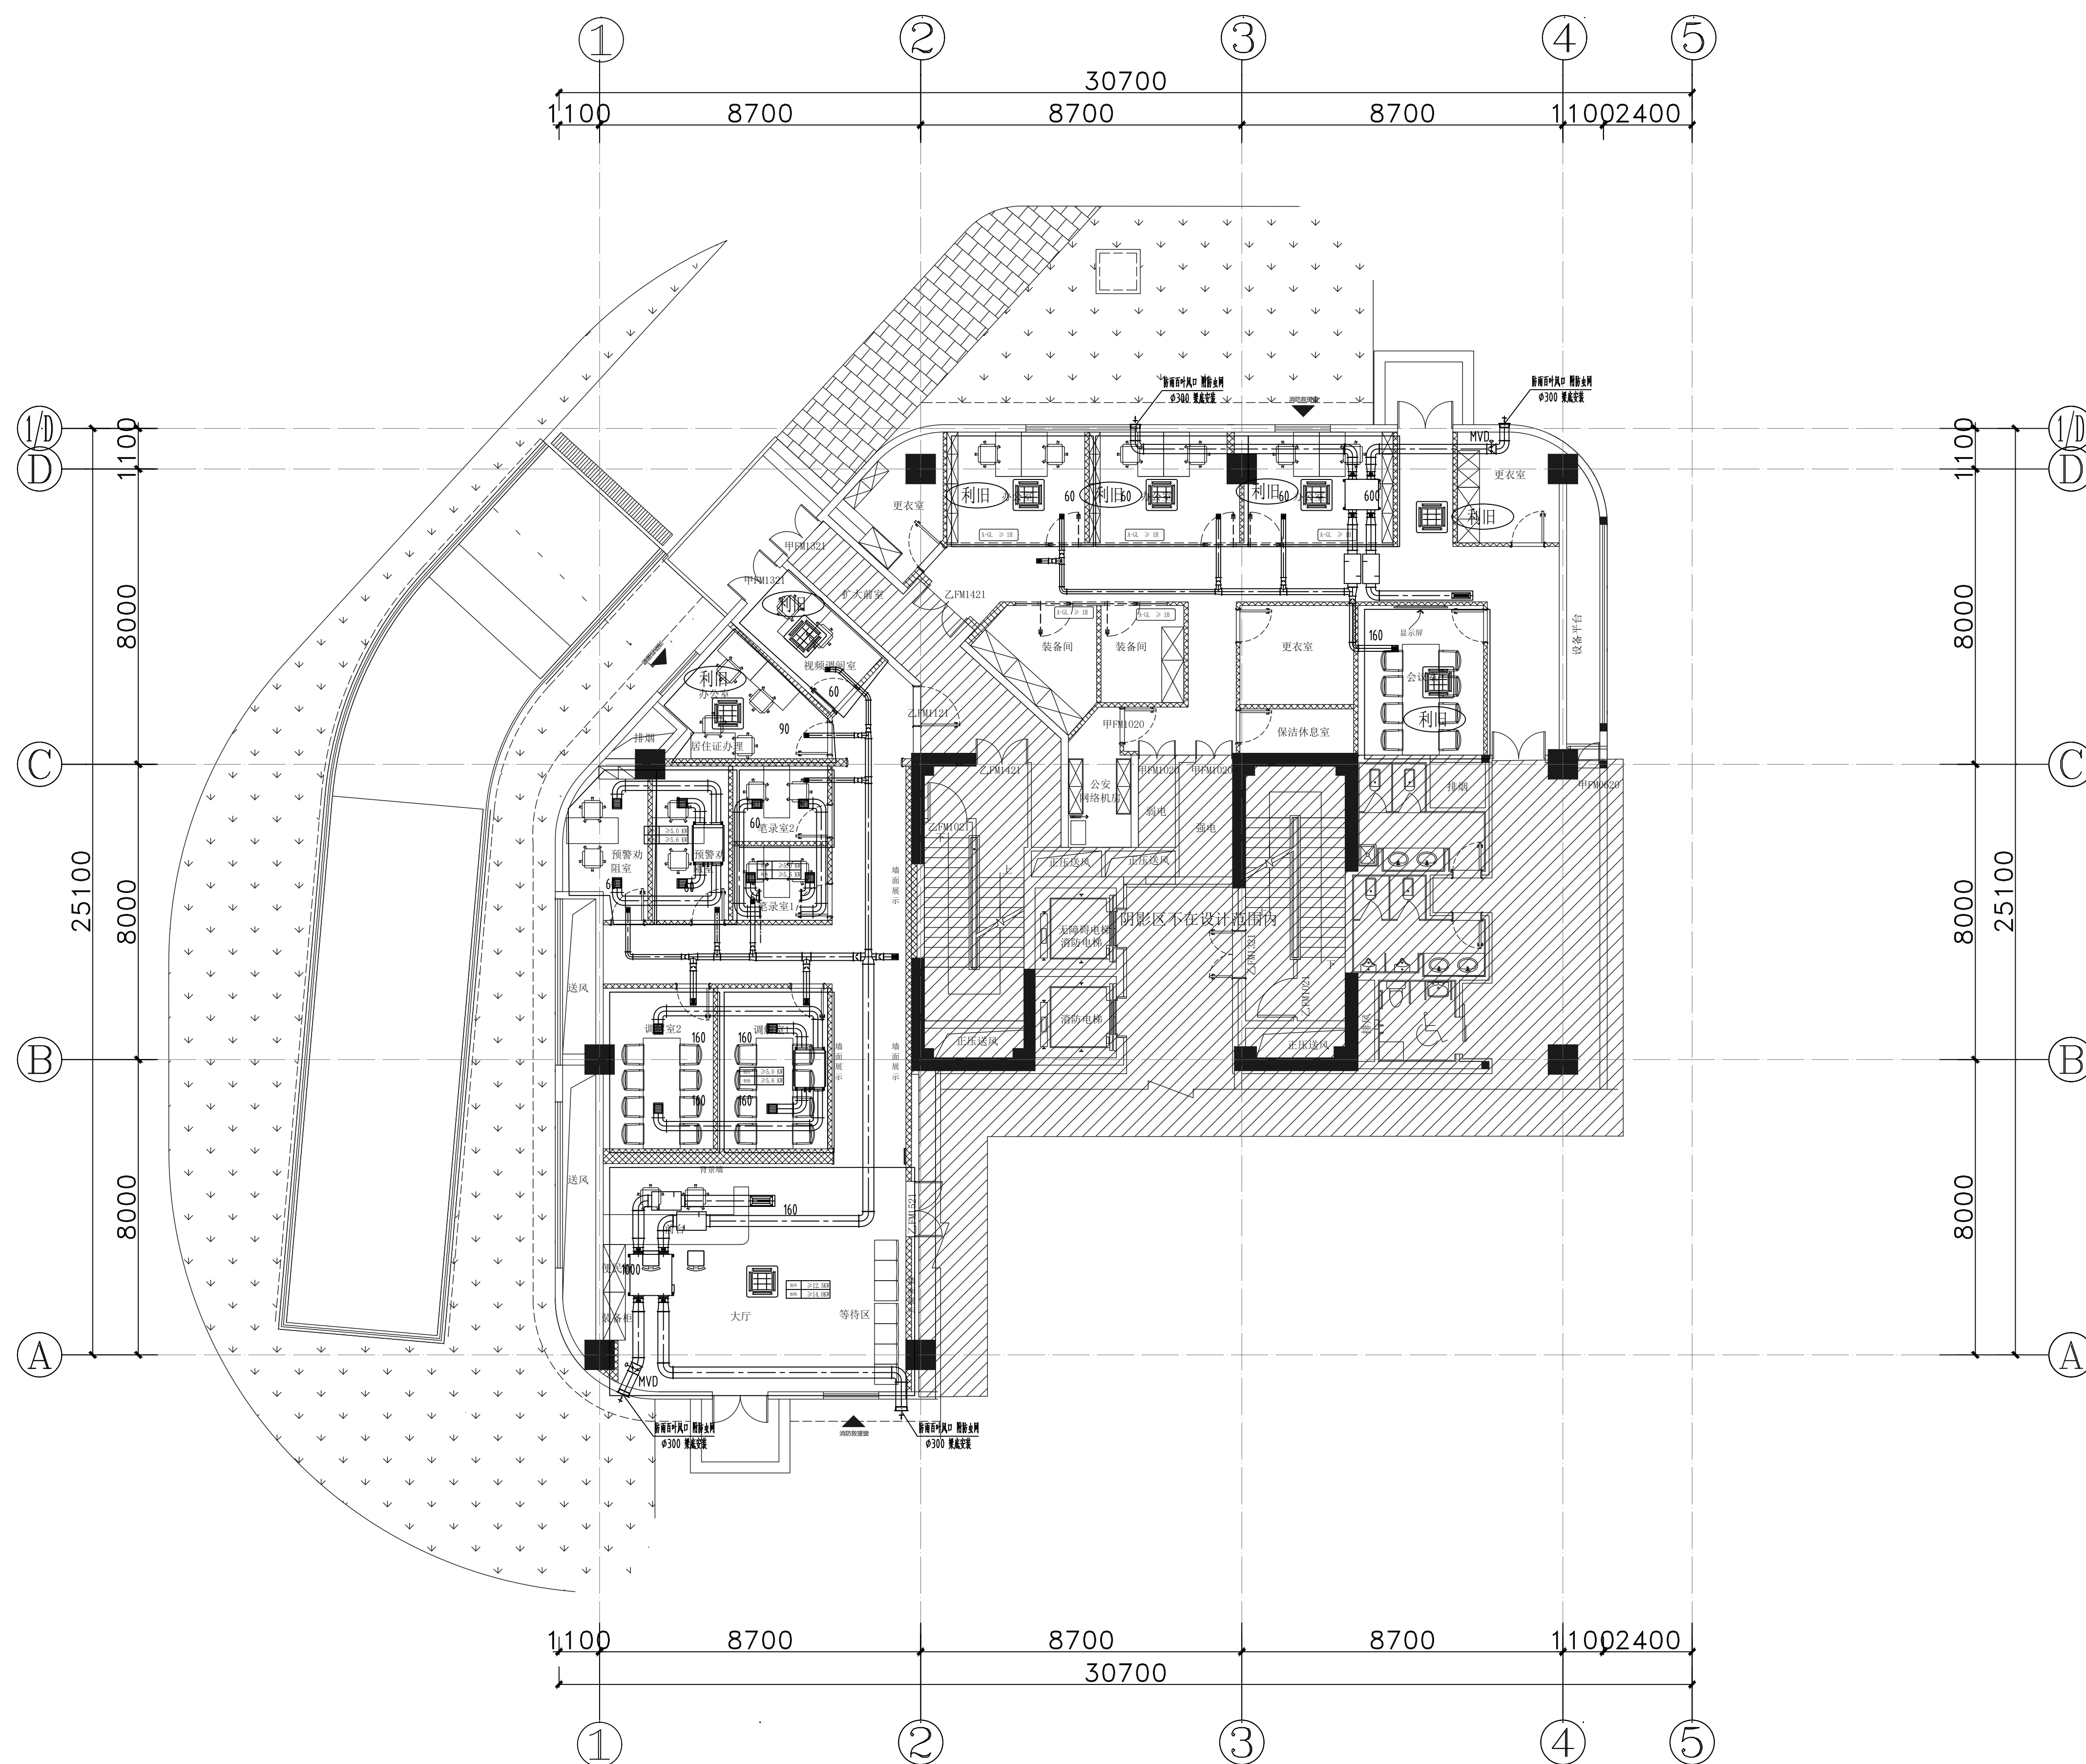

一层空调风管平面图 1:100

一层空调风管平面图

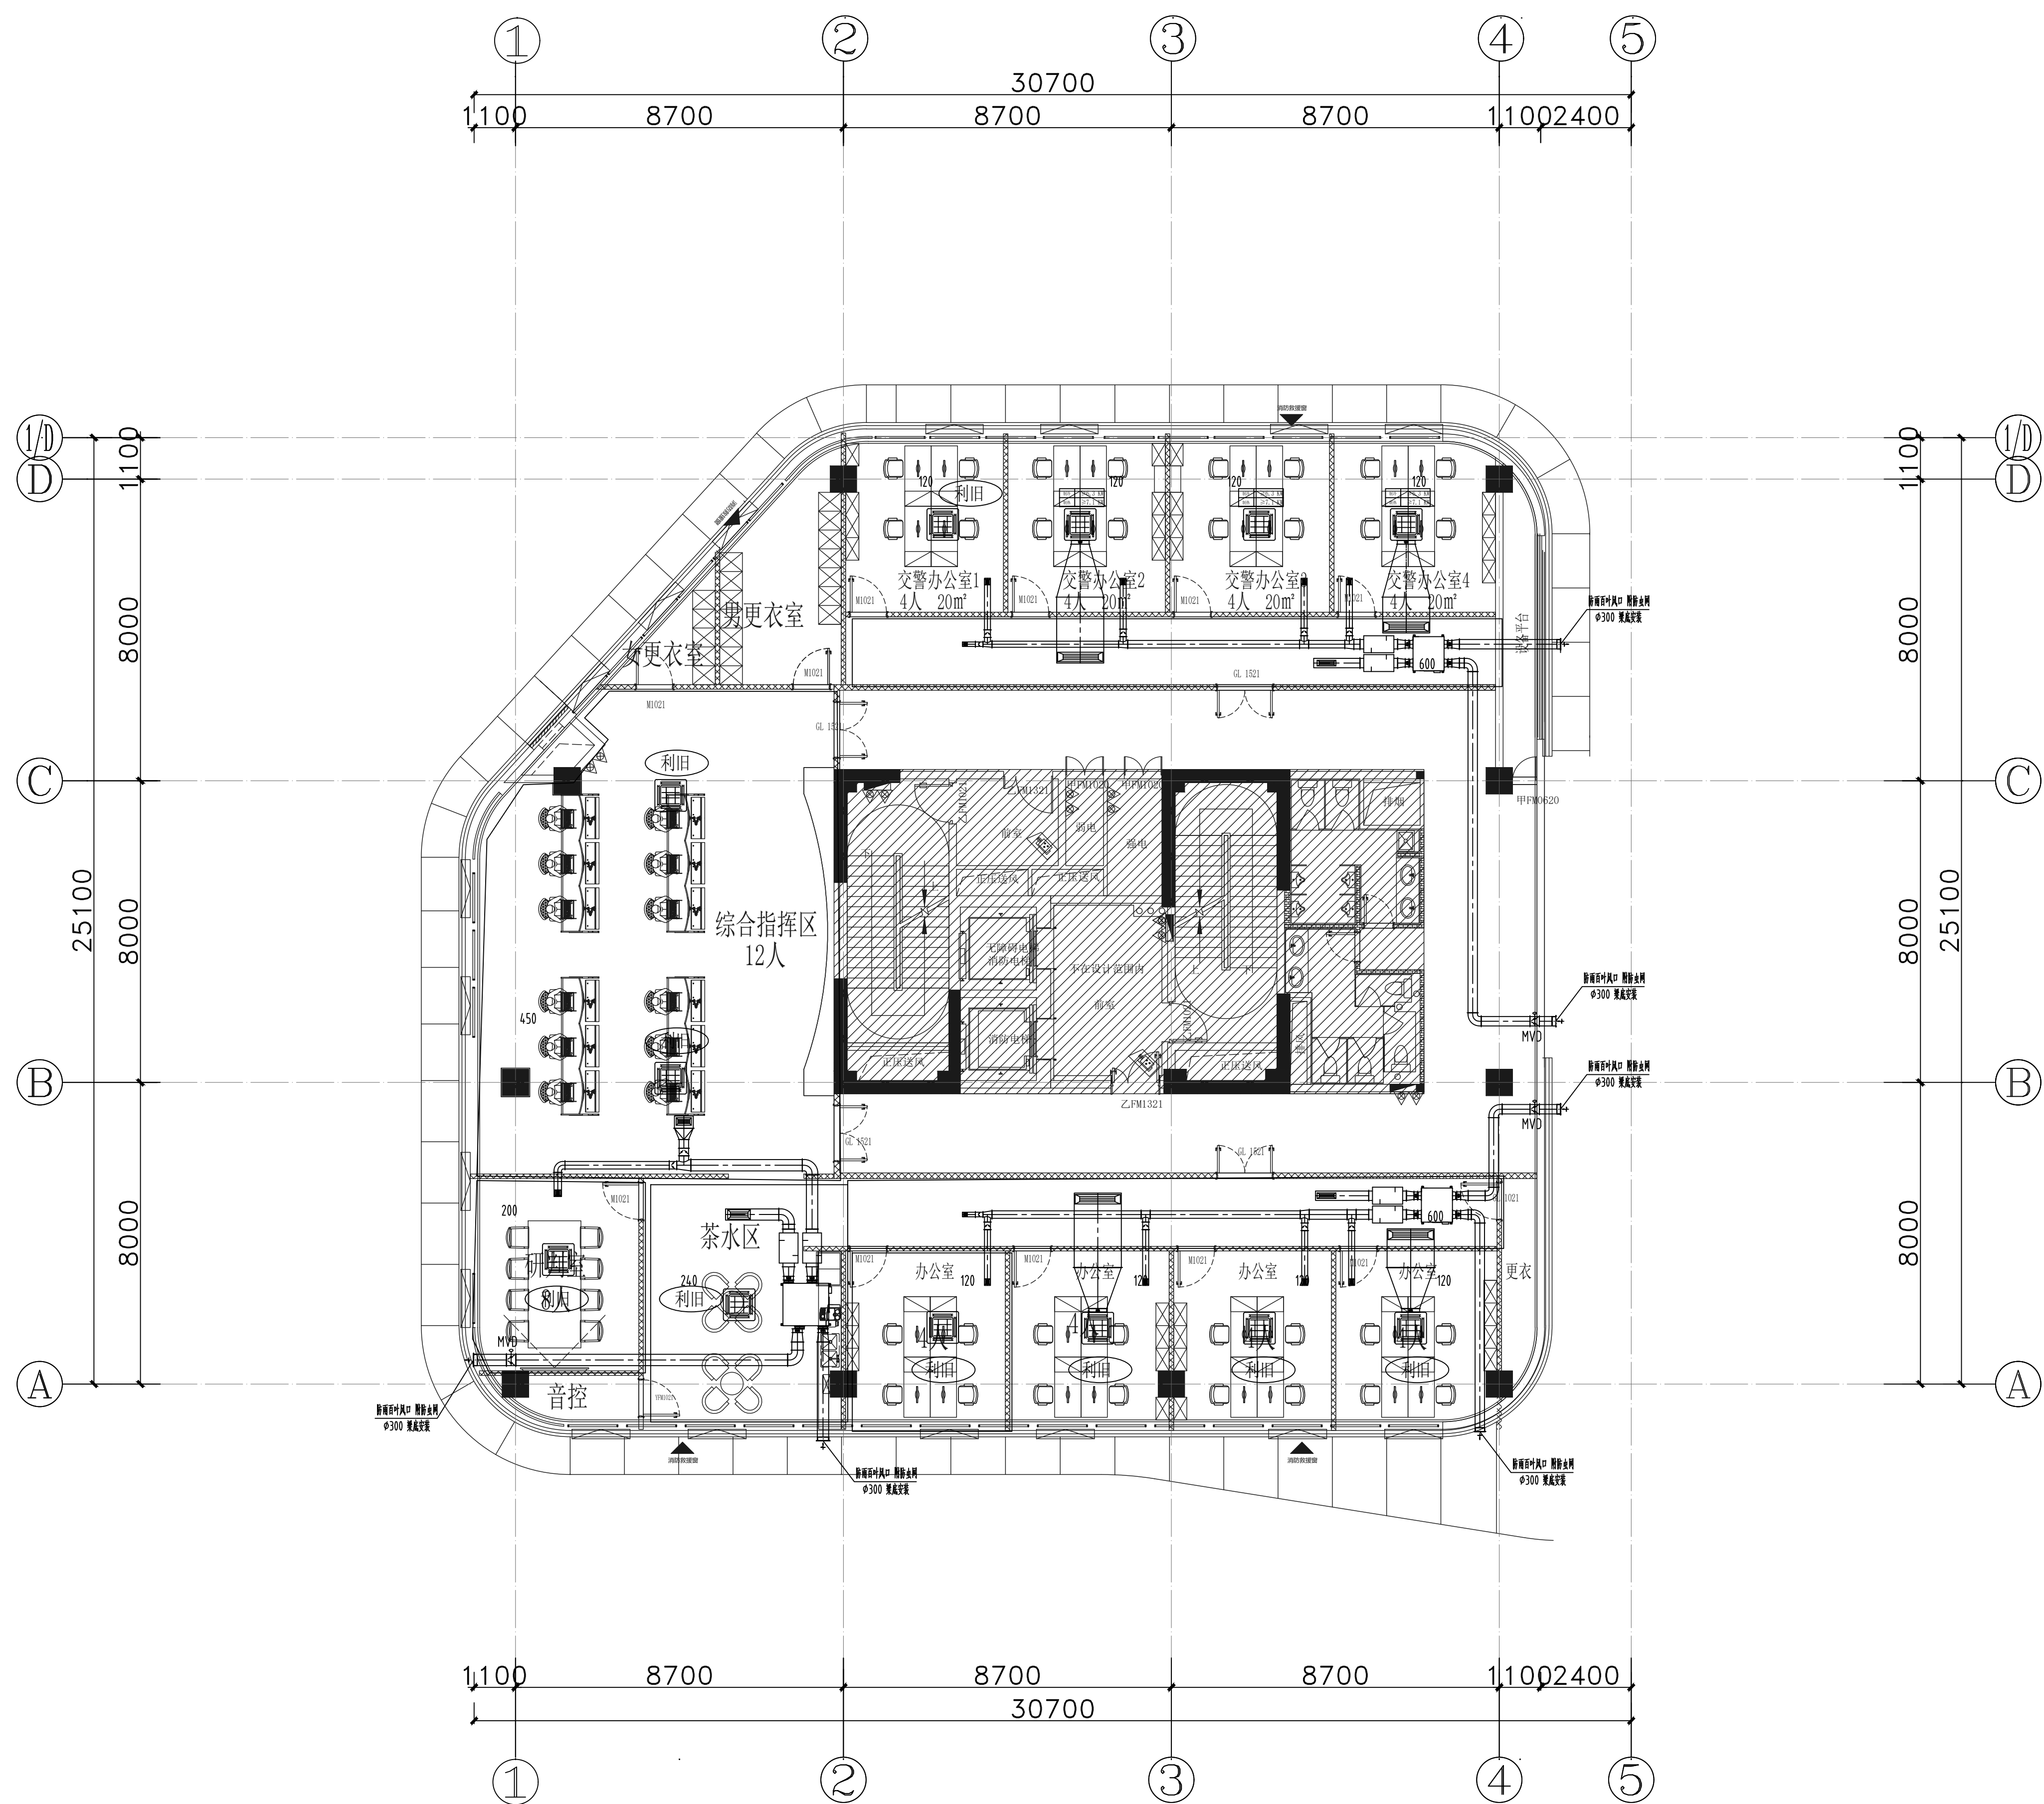


二层空调风管平面图 1:100

二层空调风管平面图



暖施18

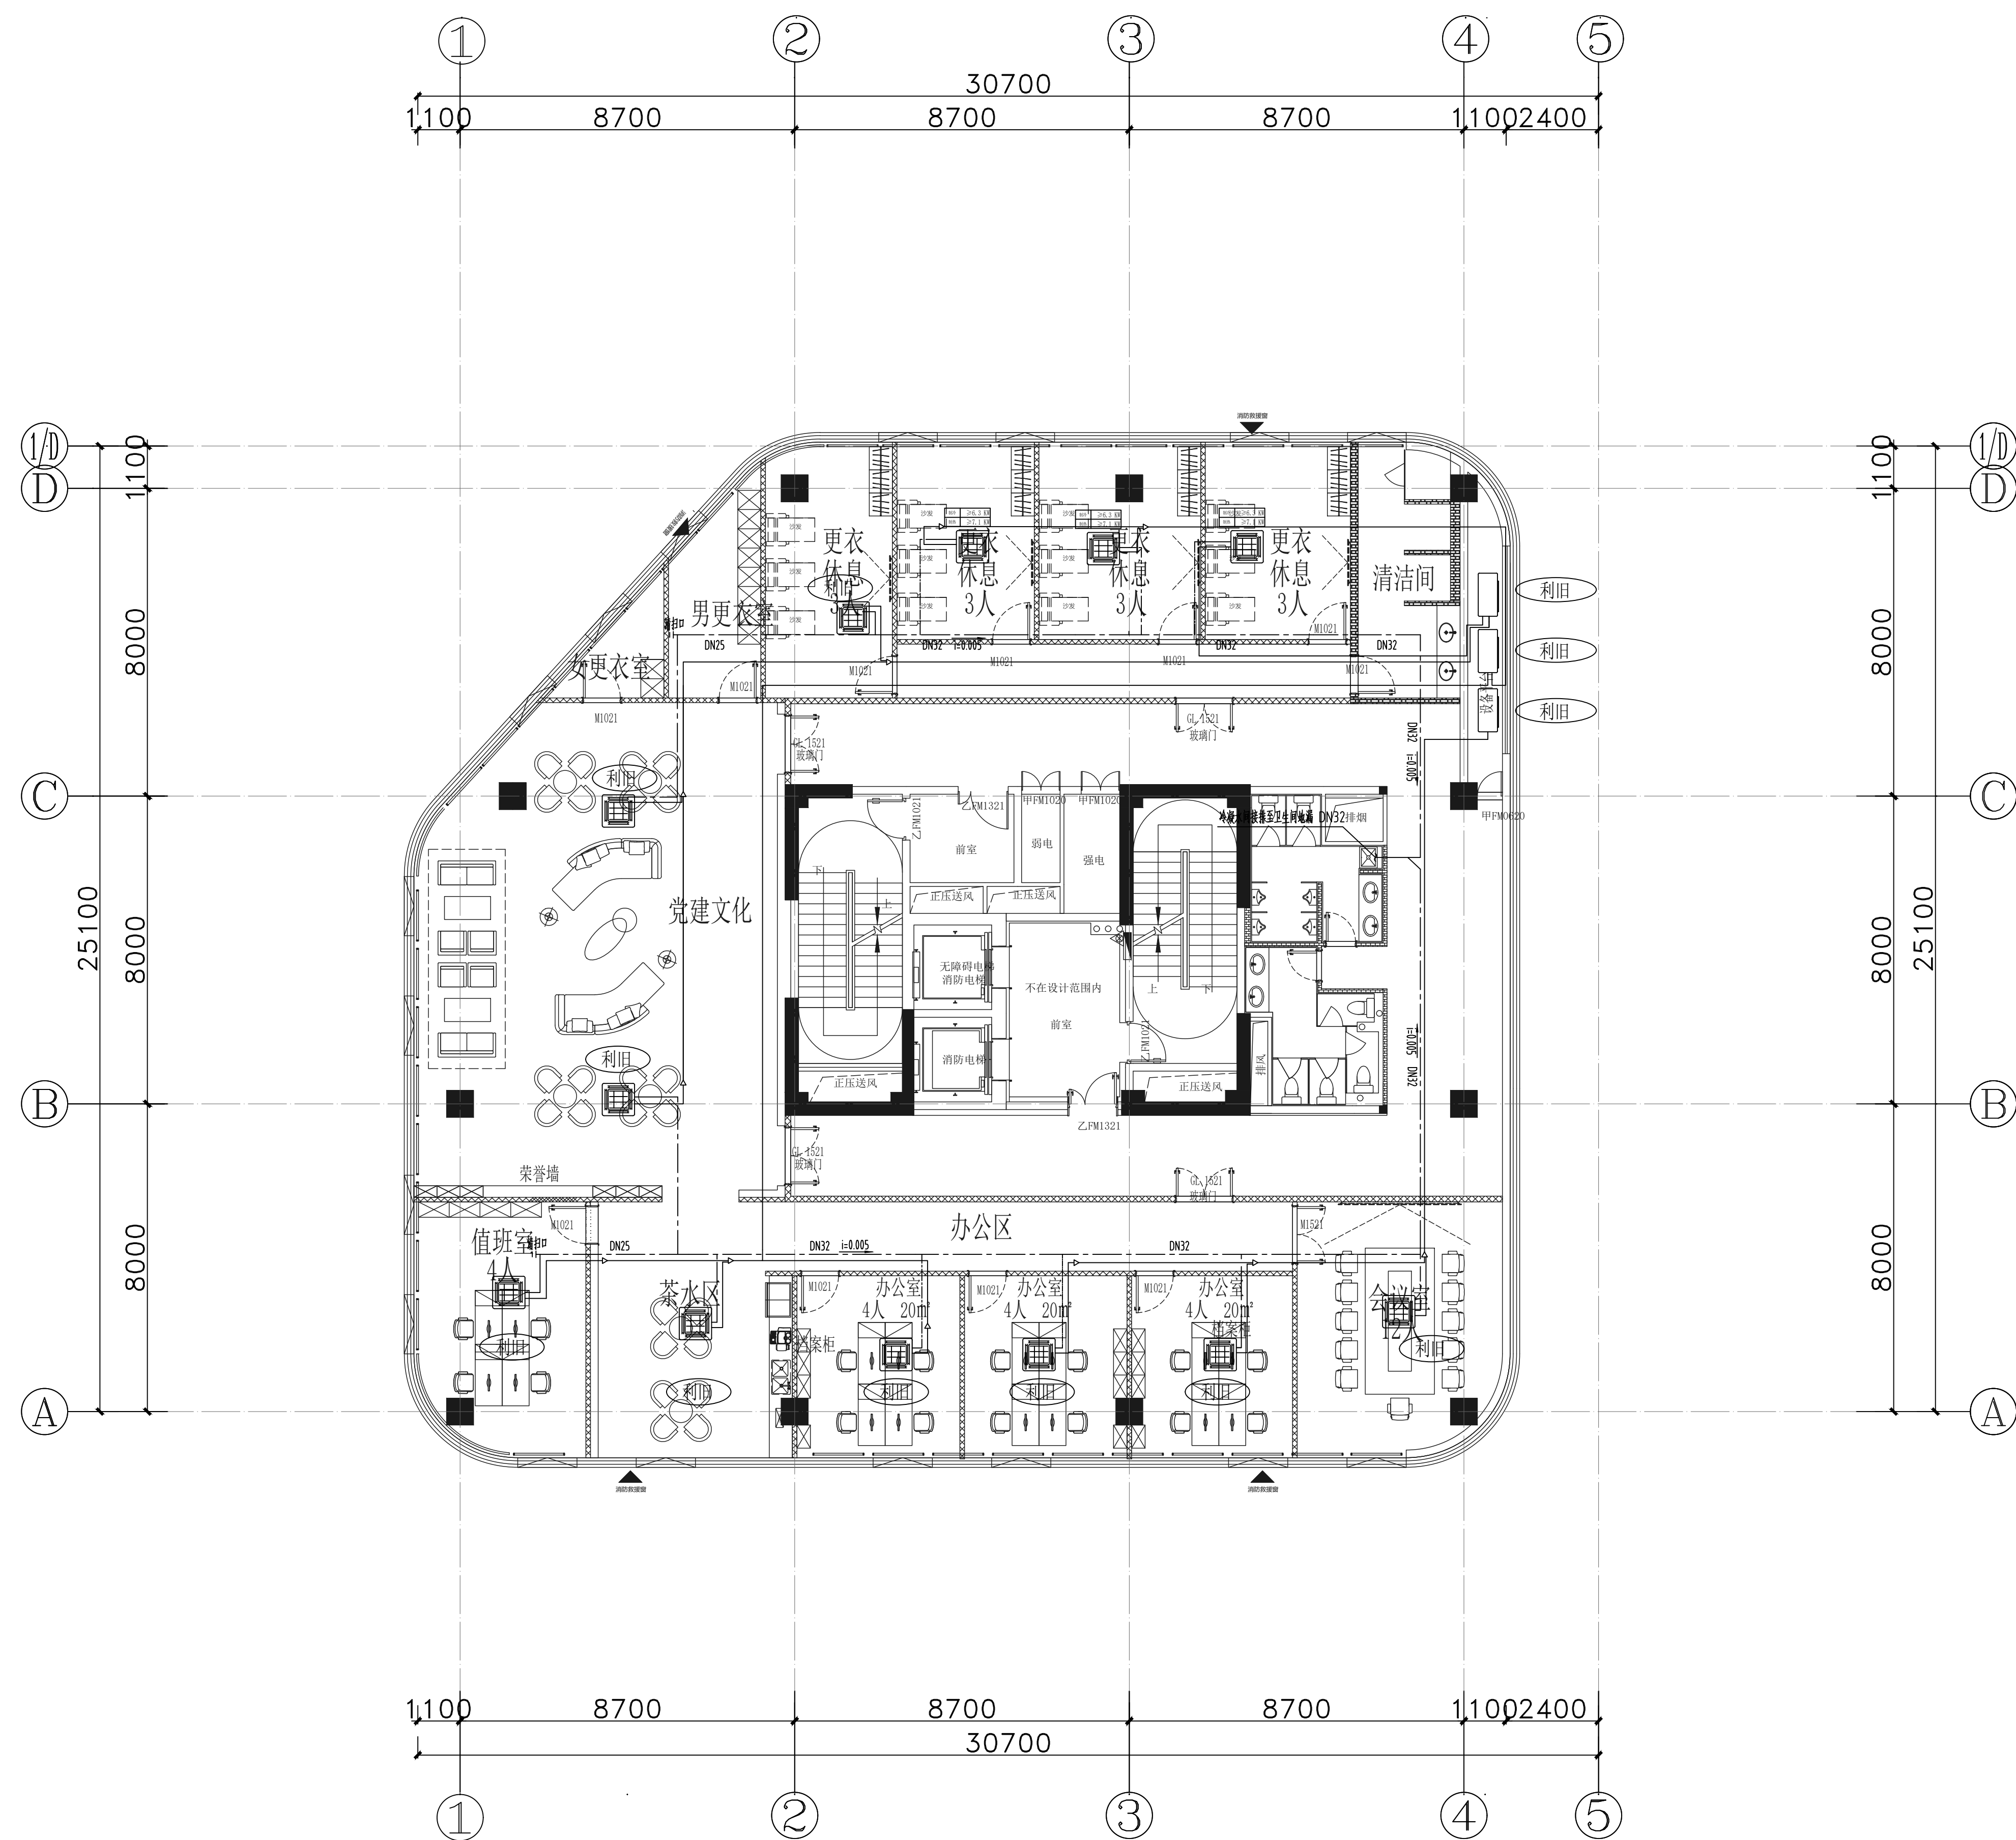

三层空调水管平面图 1:100