



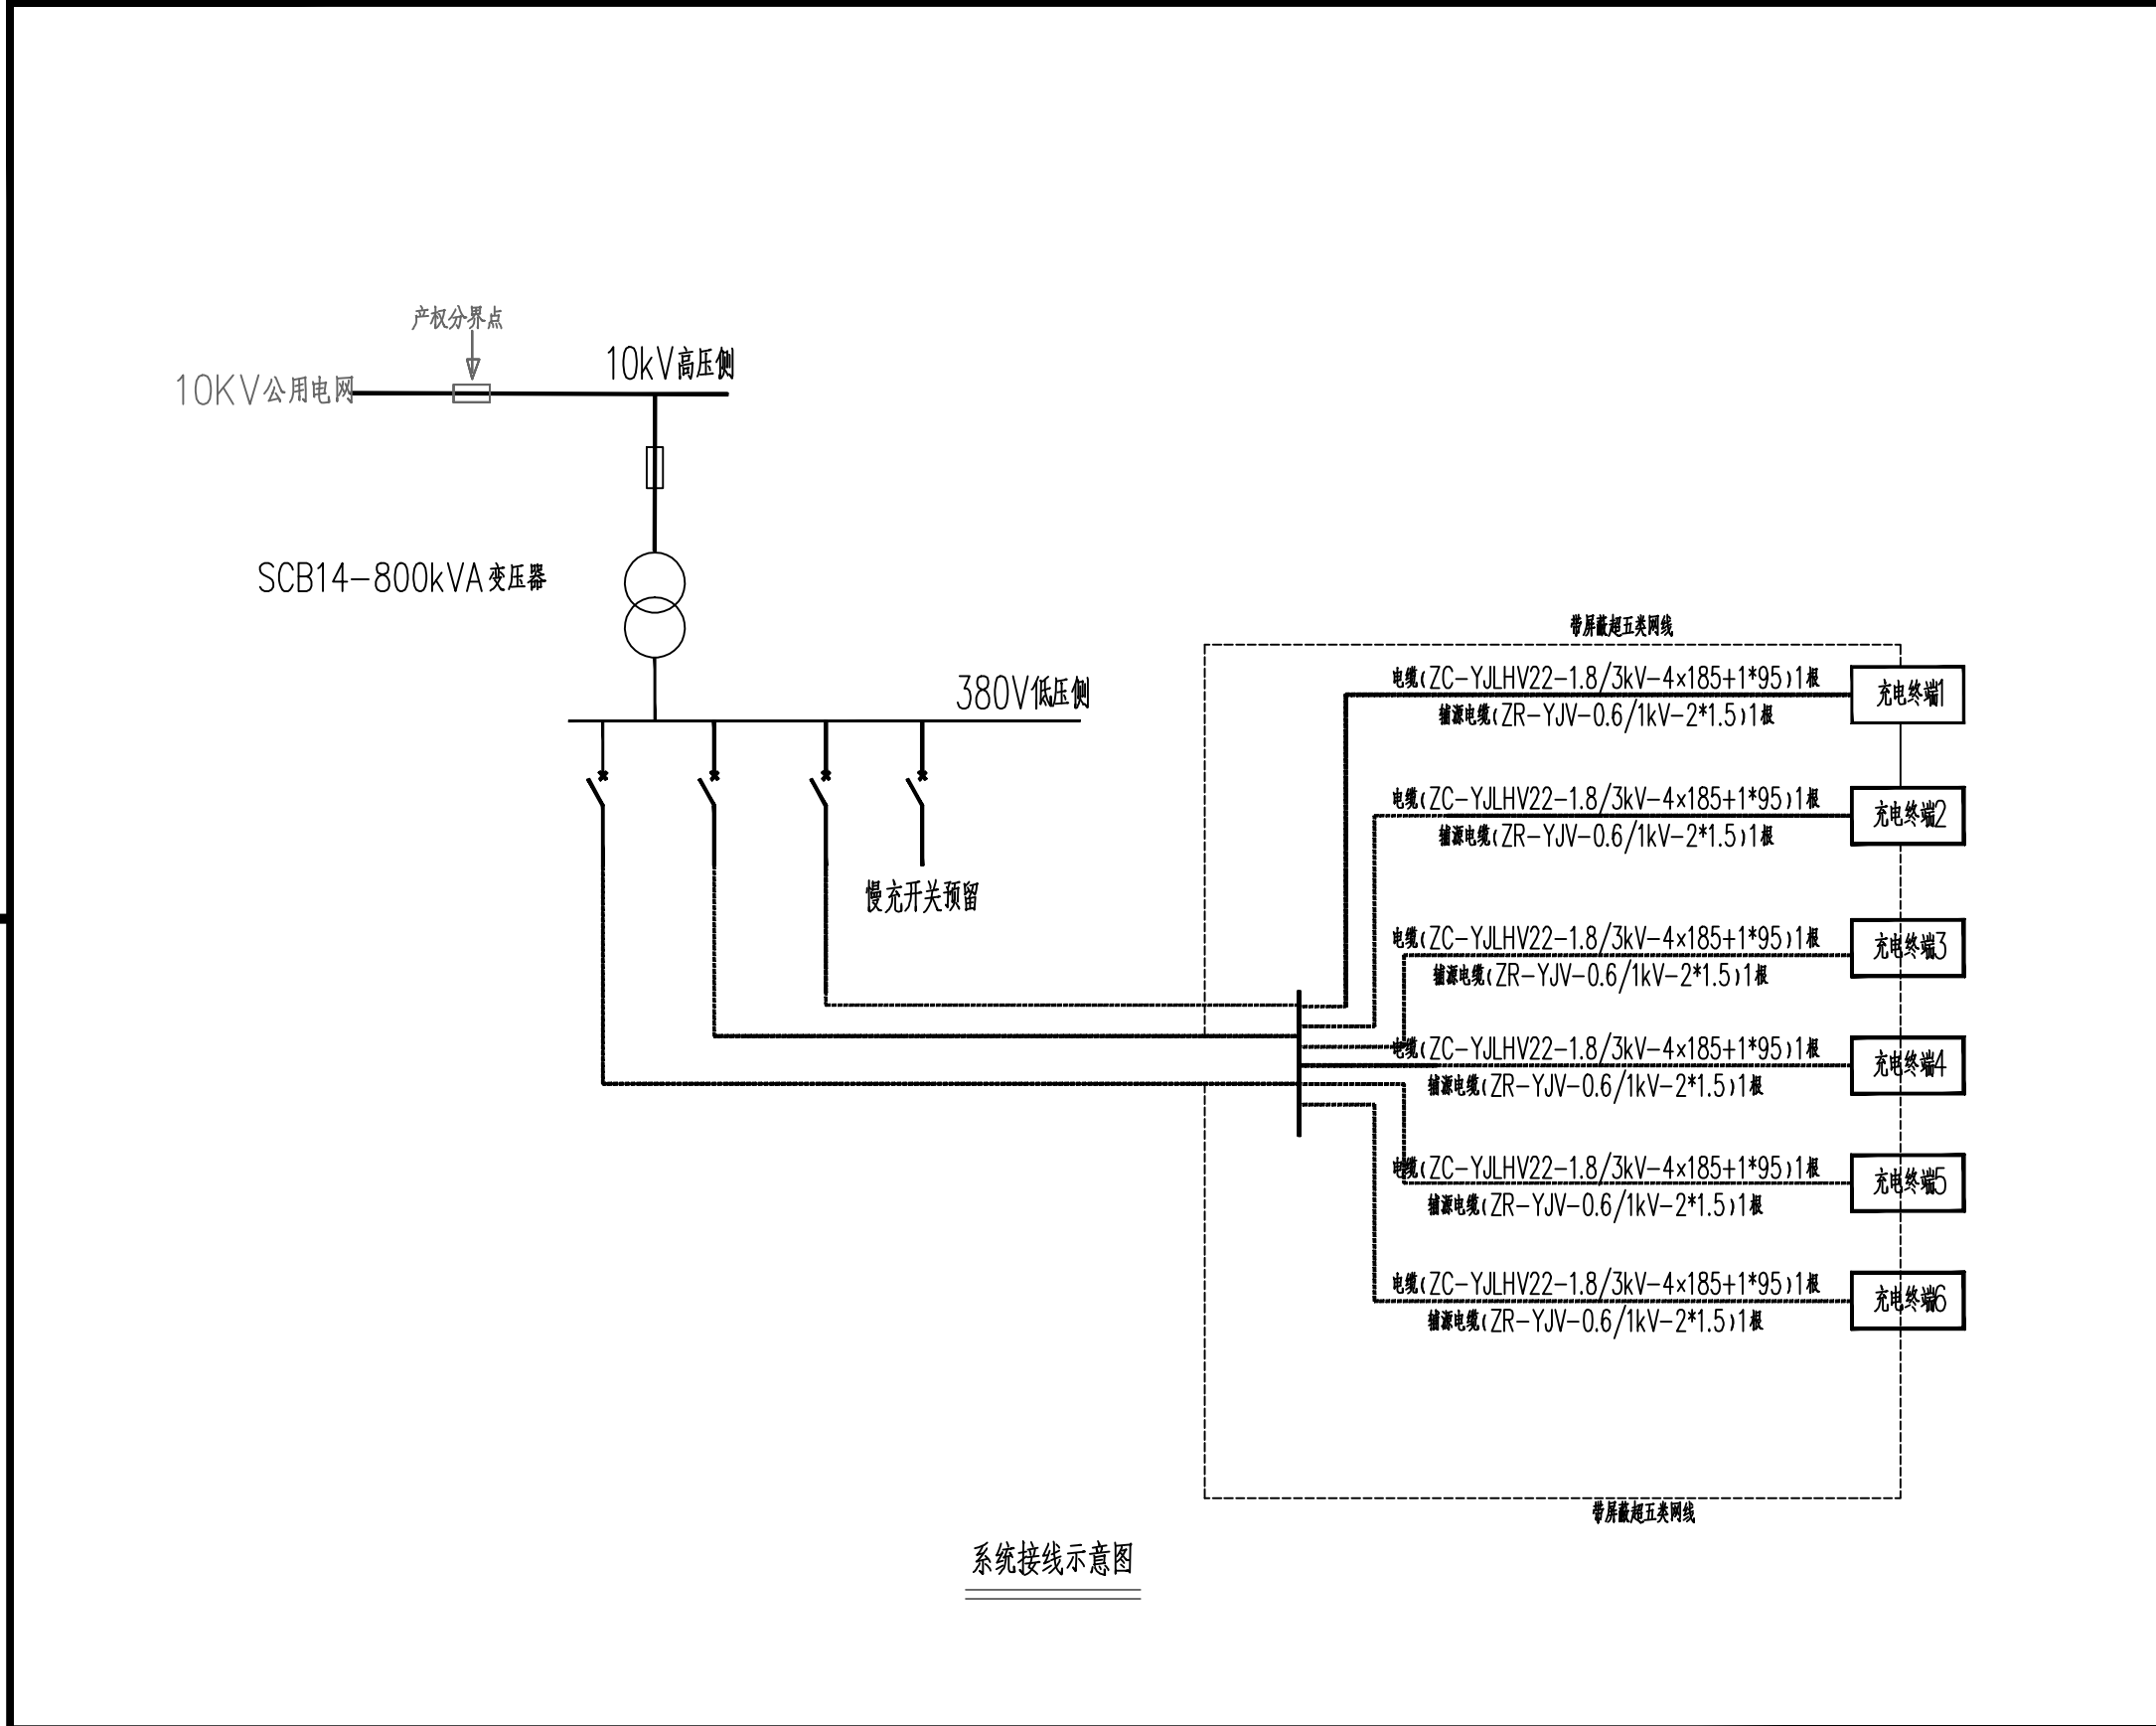

系统接线示意图


建设单位	南京脑科医院		子项名称	总图	工程号	ZJ066026 H9ZC00806	职务	审定	审核	项目负责人	专业负责人	校对	设计
工程名称	南京脑科医院（脑科院区）停车场出新及院内给排水管网改造等配套整治工程设计		图号	DS-04	阶段	施工图	姓名	岳晓莉	洪流	洪流	陆一文	陆一文	王君全
图名	充电桩电气主接线图	专业	电气	版本	A	日期	2026.7	手写签名	岳晓莉	洪流	陆一文	陆一文	王君全

	实 名	签 名
项目负责人	项目负责	
专业负责人	专业负责	
设 计 人	设计	
注册(执业)章		
预留章		
出图章		
审图章		
竣工章		
地址：杭州市西湖区曙光街369号云起中心7幢 TEL:86-571-87203826 FAX:86-571-87203817 建筑行业（建筑工程）甲级 A133004531 风景园林工程设计专项乙级 A233004538 市政行业乙级 A233004538 城乡规划甲级 自资规甲字23330662		

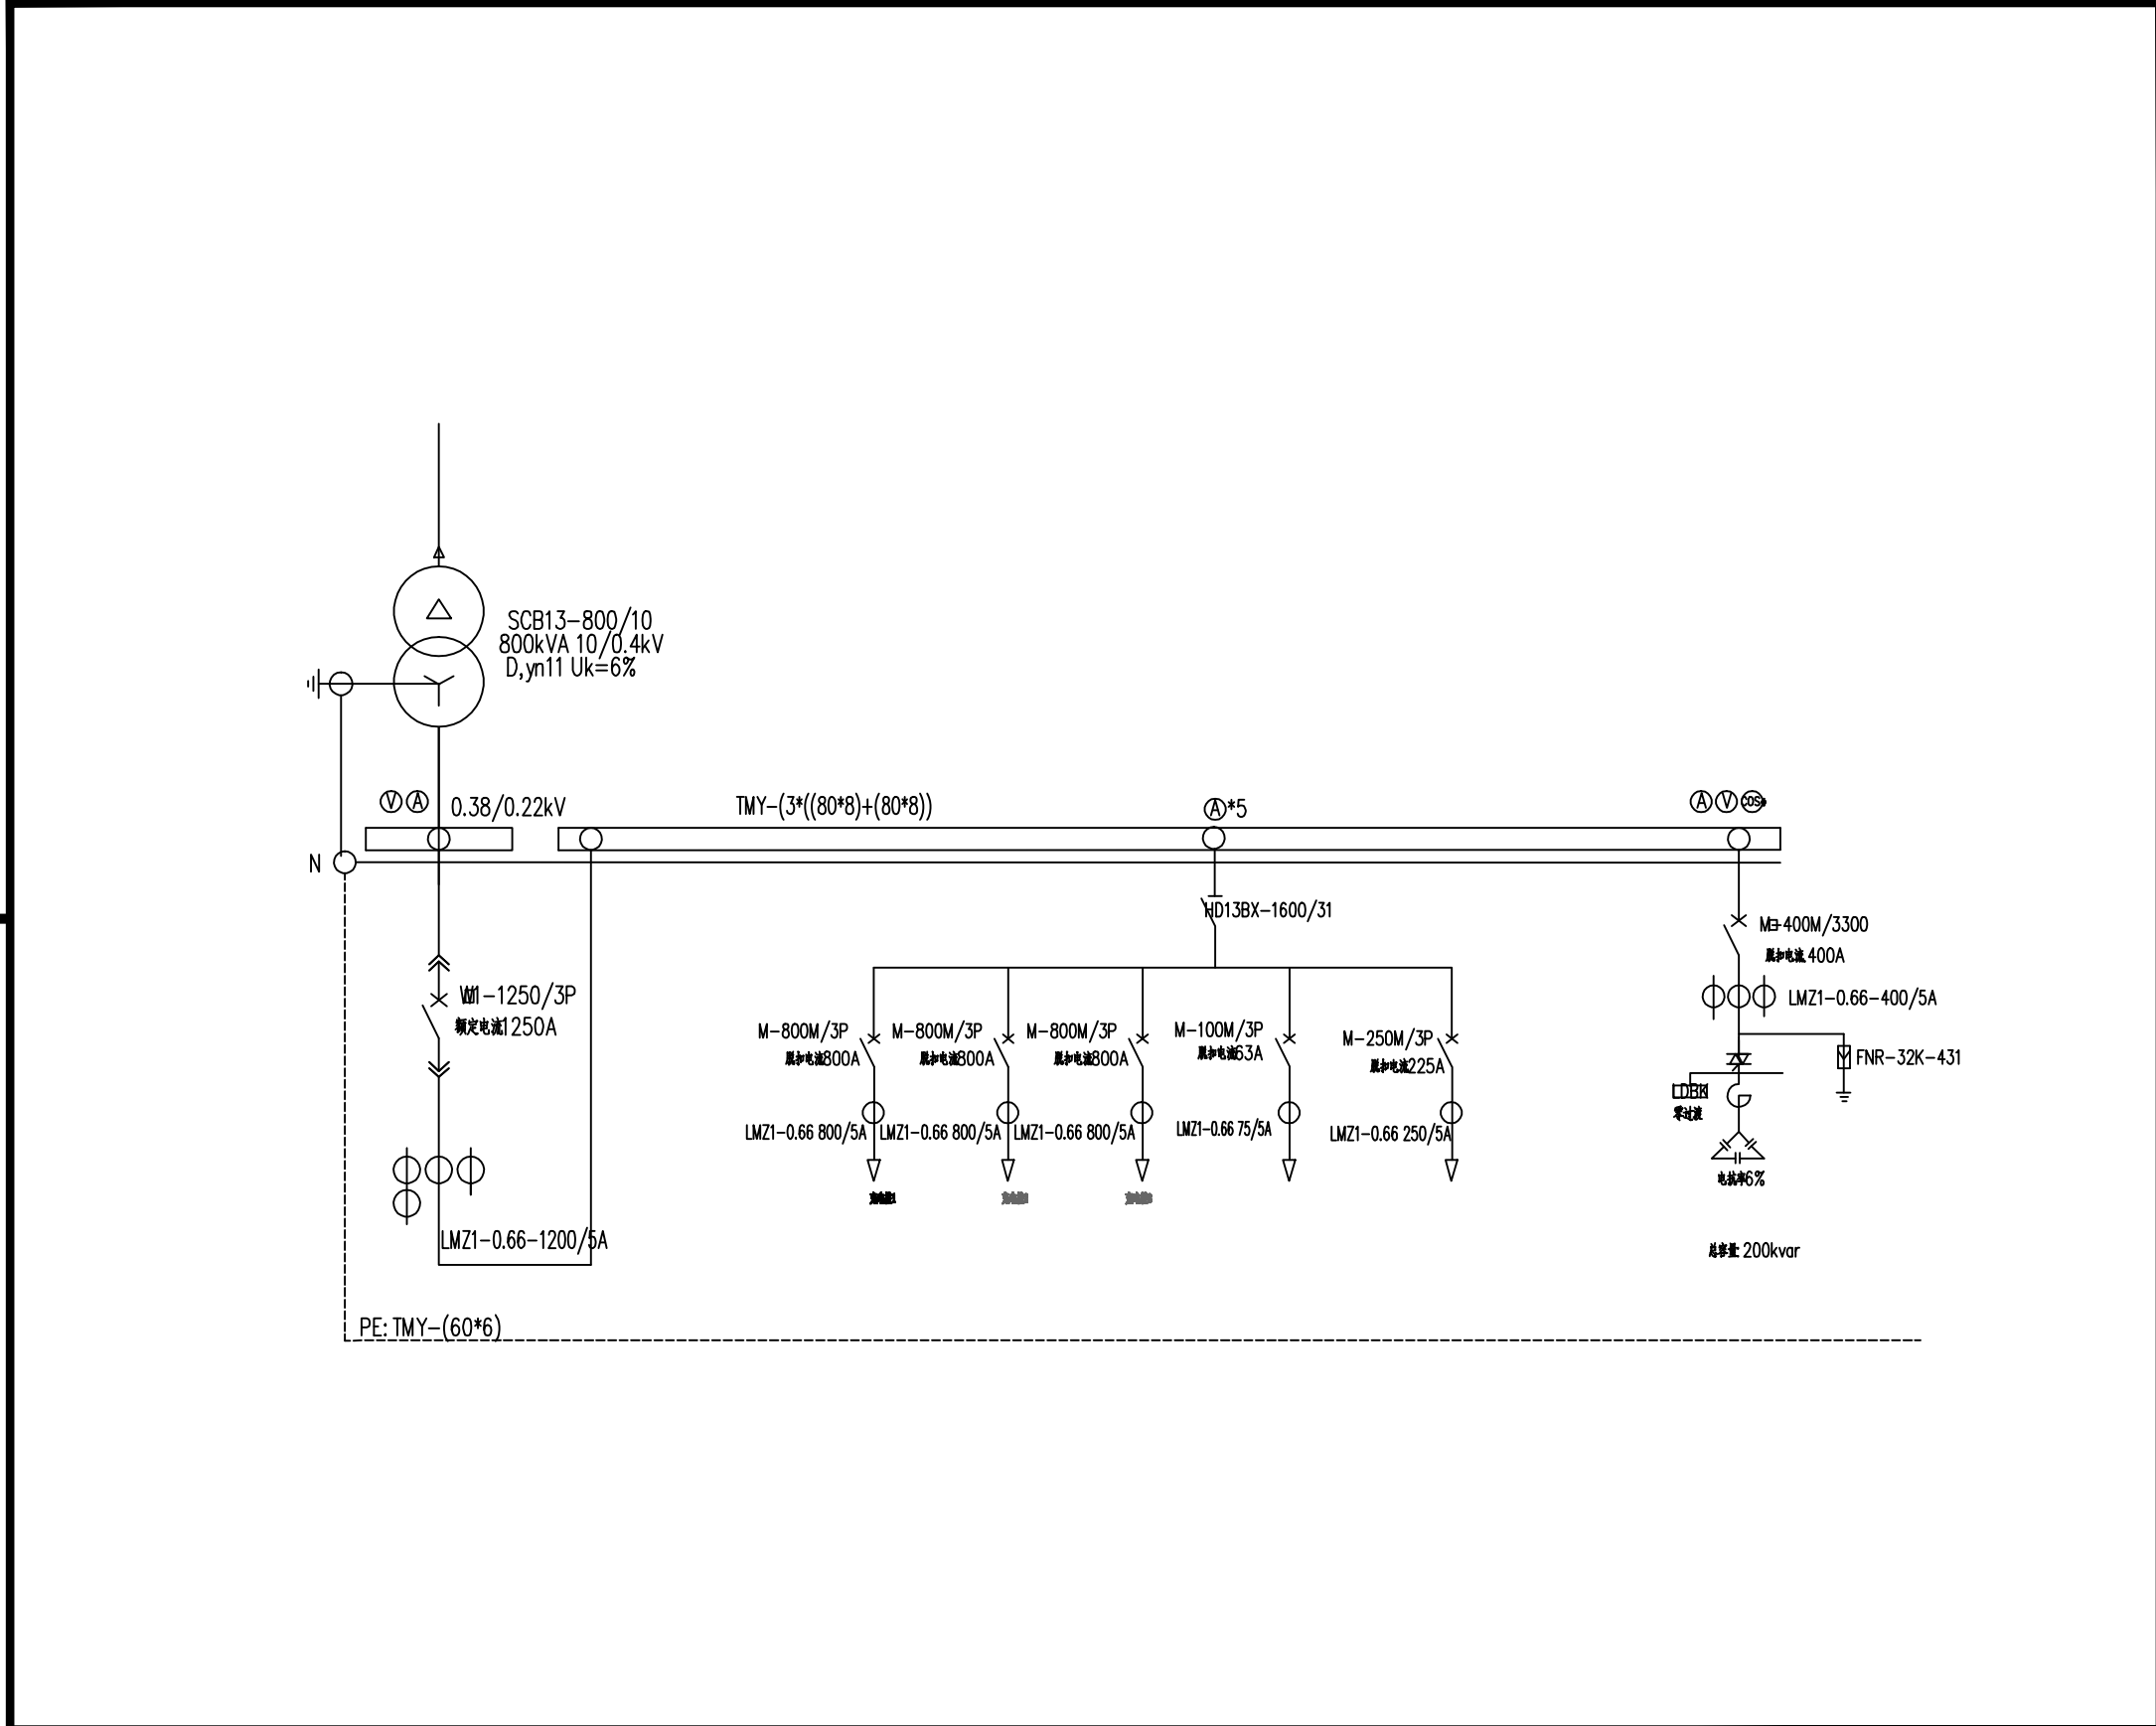


建设单位	南京脑科医院	子项名称	总图	工程号	ZJ066026 H9ZC00806	职务	审定	审核	项目负责人	专业负责人	校对	设计
工程名称	南京脑科医院（脑科院区）停车场出新及 院内给排水管网改造等配套整治工程设计	图号	DS-06	阶段	施工图	姓名	岳晓莉	洪流	洪流	陆一文	陆一文	王君全
图名	新建箱变电气接线图	专业	电气	版本	A	日期	2026.7	手写签名				

	实 名	签 名
项目负责人	项目负责	
专业负责人	专业负责	
设 计 人	设计	
注册(执业)章		
预盖章		
出图章		
审图章		
竣工章		
地址：杭州市西湖区塘川街369号云起中心7幢 TEL:86-571-87203826 FAX:86-571-87203817		
建筑行业（建筑工程）甲级 A133004531 风景园林工程设计专项乙级 A233004538 市政行业乙级 A233004538 城乡规划甲级 自资规甲字23330662		

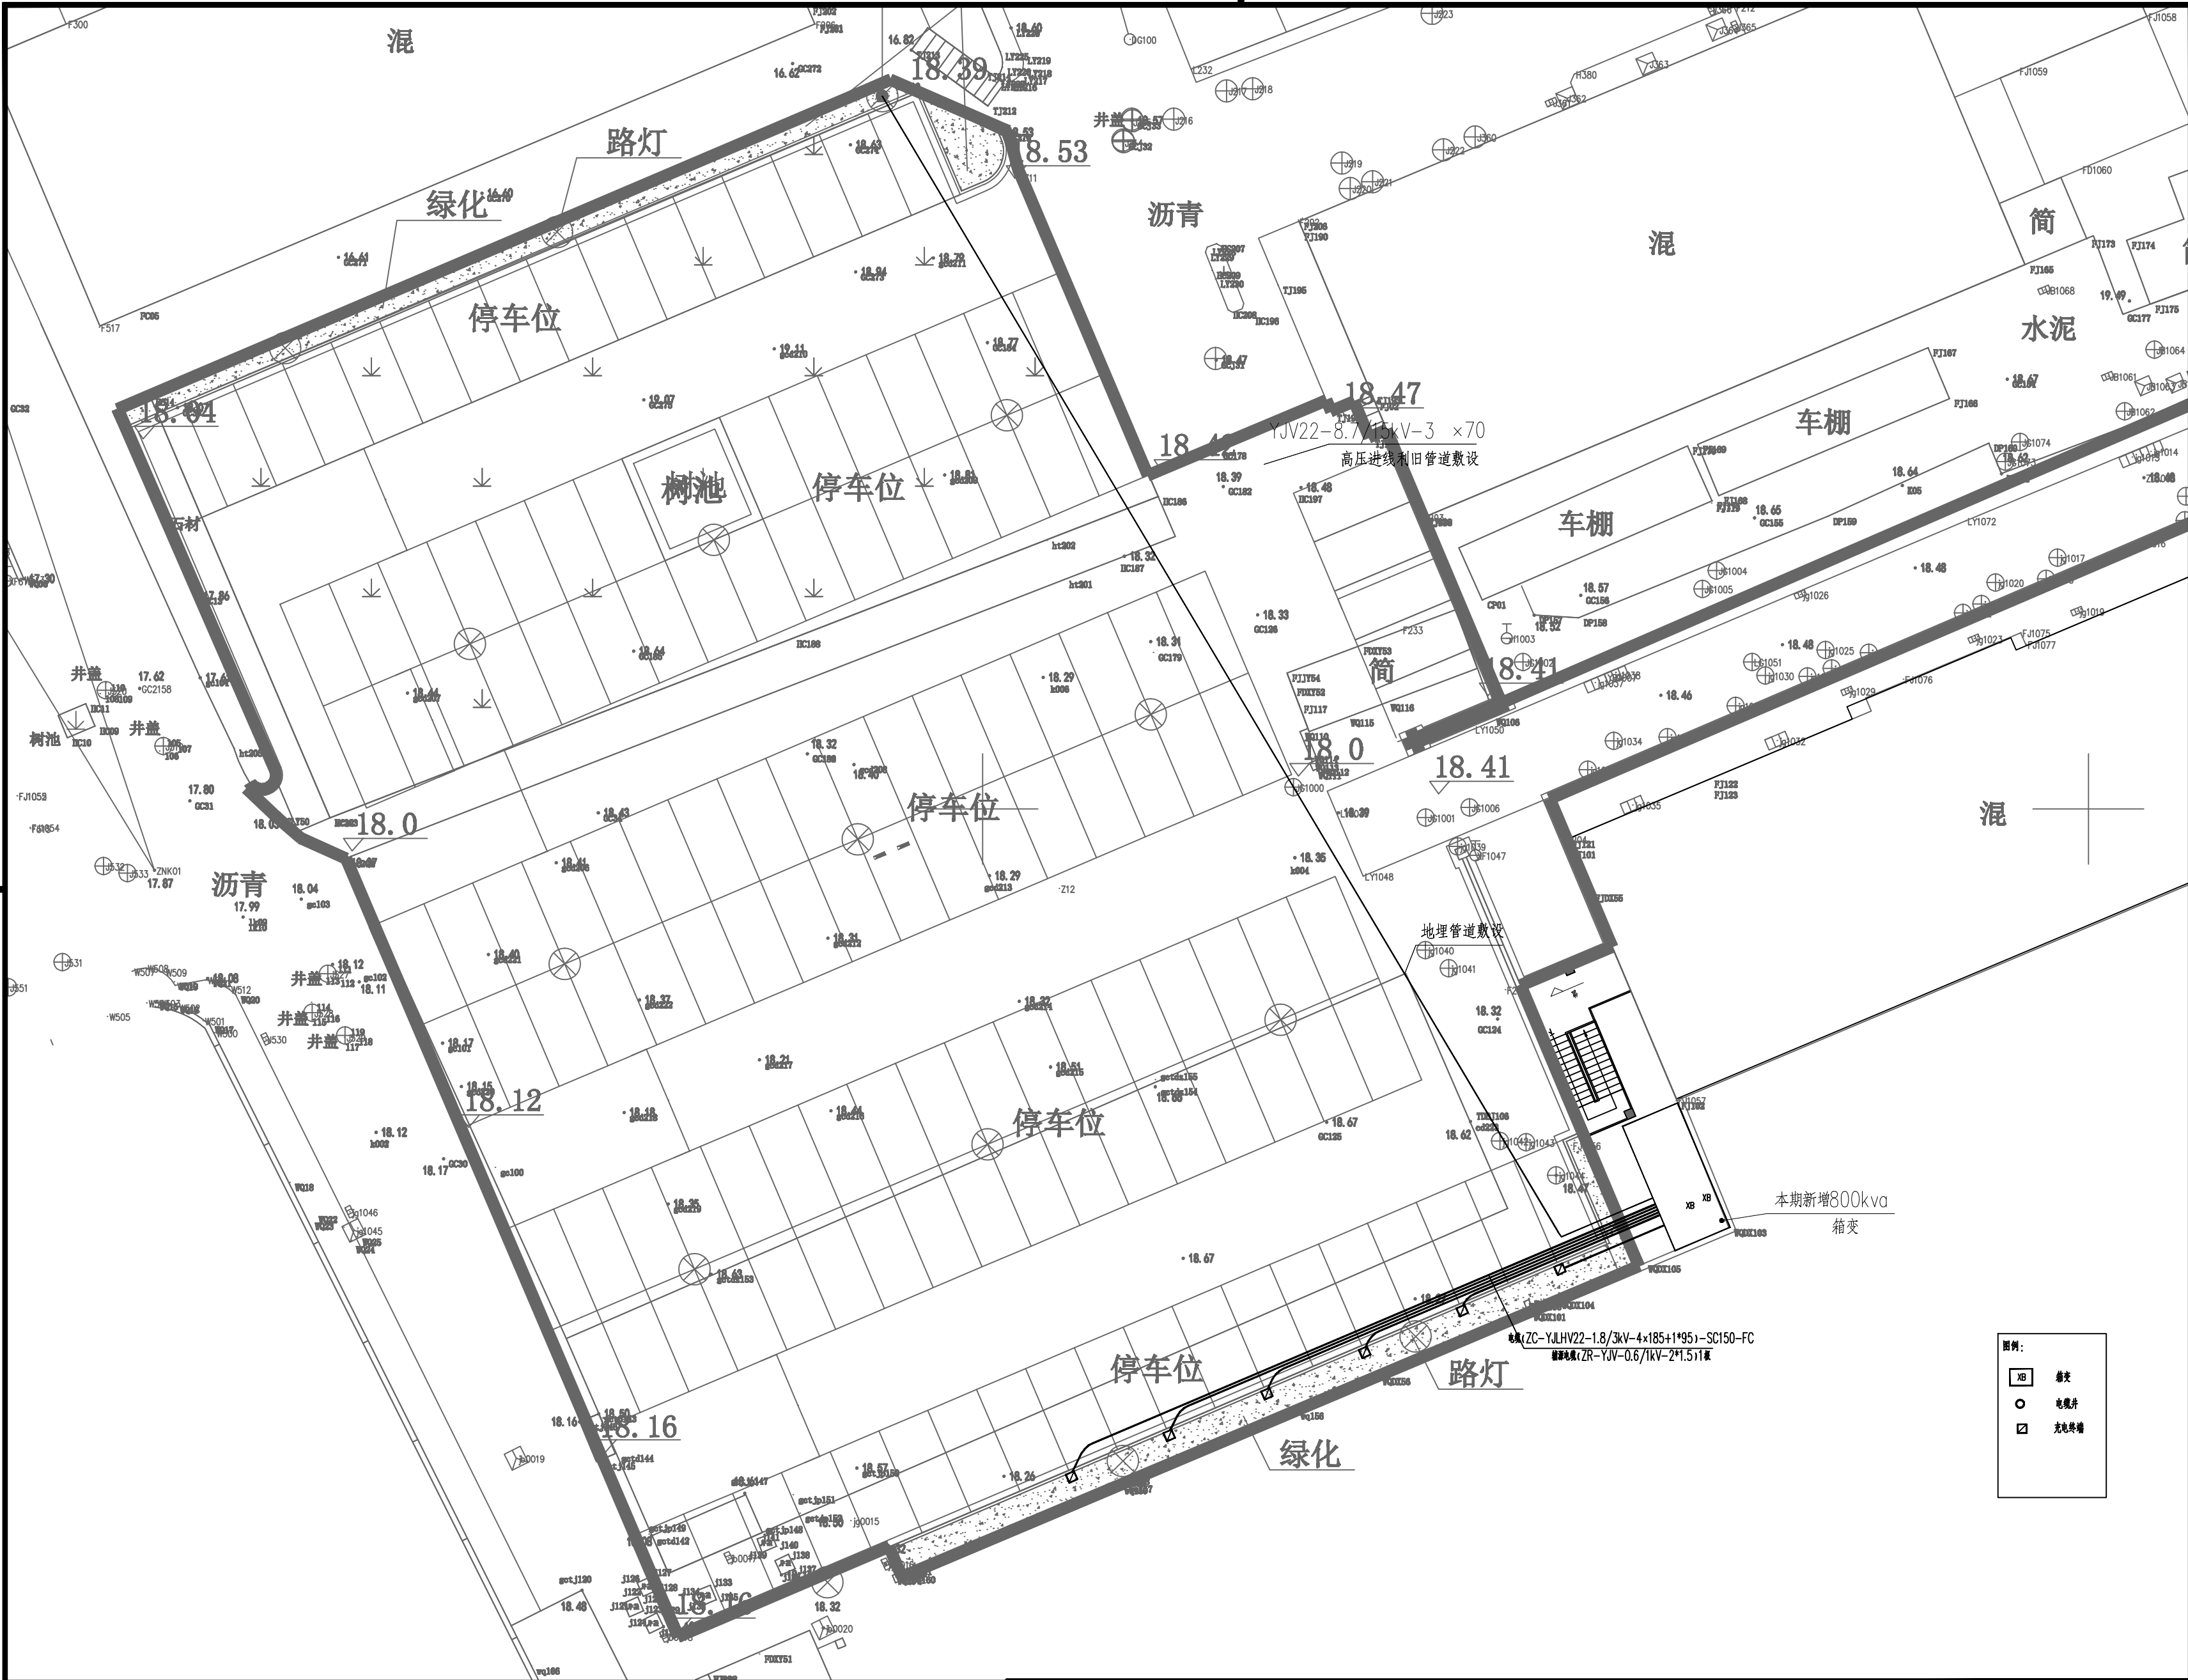


	实 名	签 名
项目负责人		
专业负责人		
设 计 人		
注册(执业) 章		

建设单位	南京脑科医院				工程名称	南京脑科医院（脑科院区）停车场出新及 院内给排水管网改造等配套整治工程设计					子项名称	结构		
图 名	电站平面布置及低压线路走向图		专业	电气	工程号	ZJ066026 H9ZC00806	阶段	施工图	图号	DS-07	版本	A	日期	2026. 7

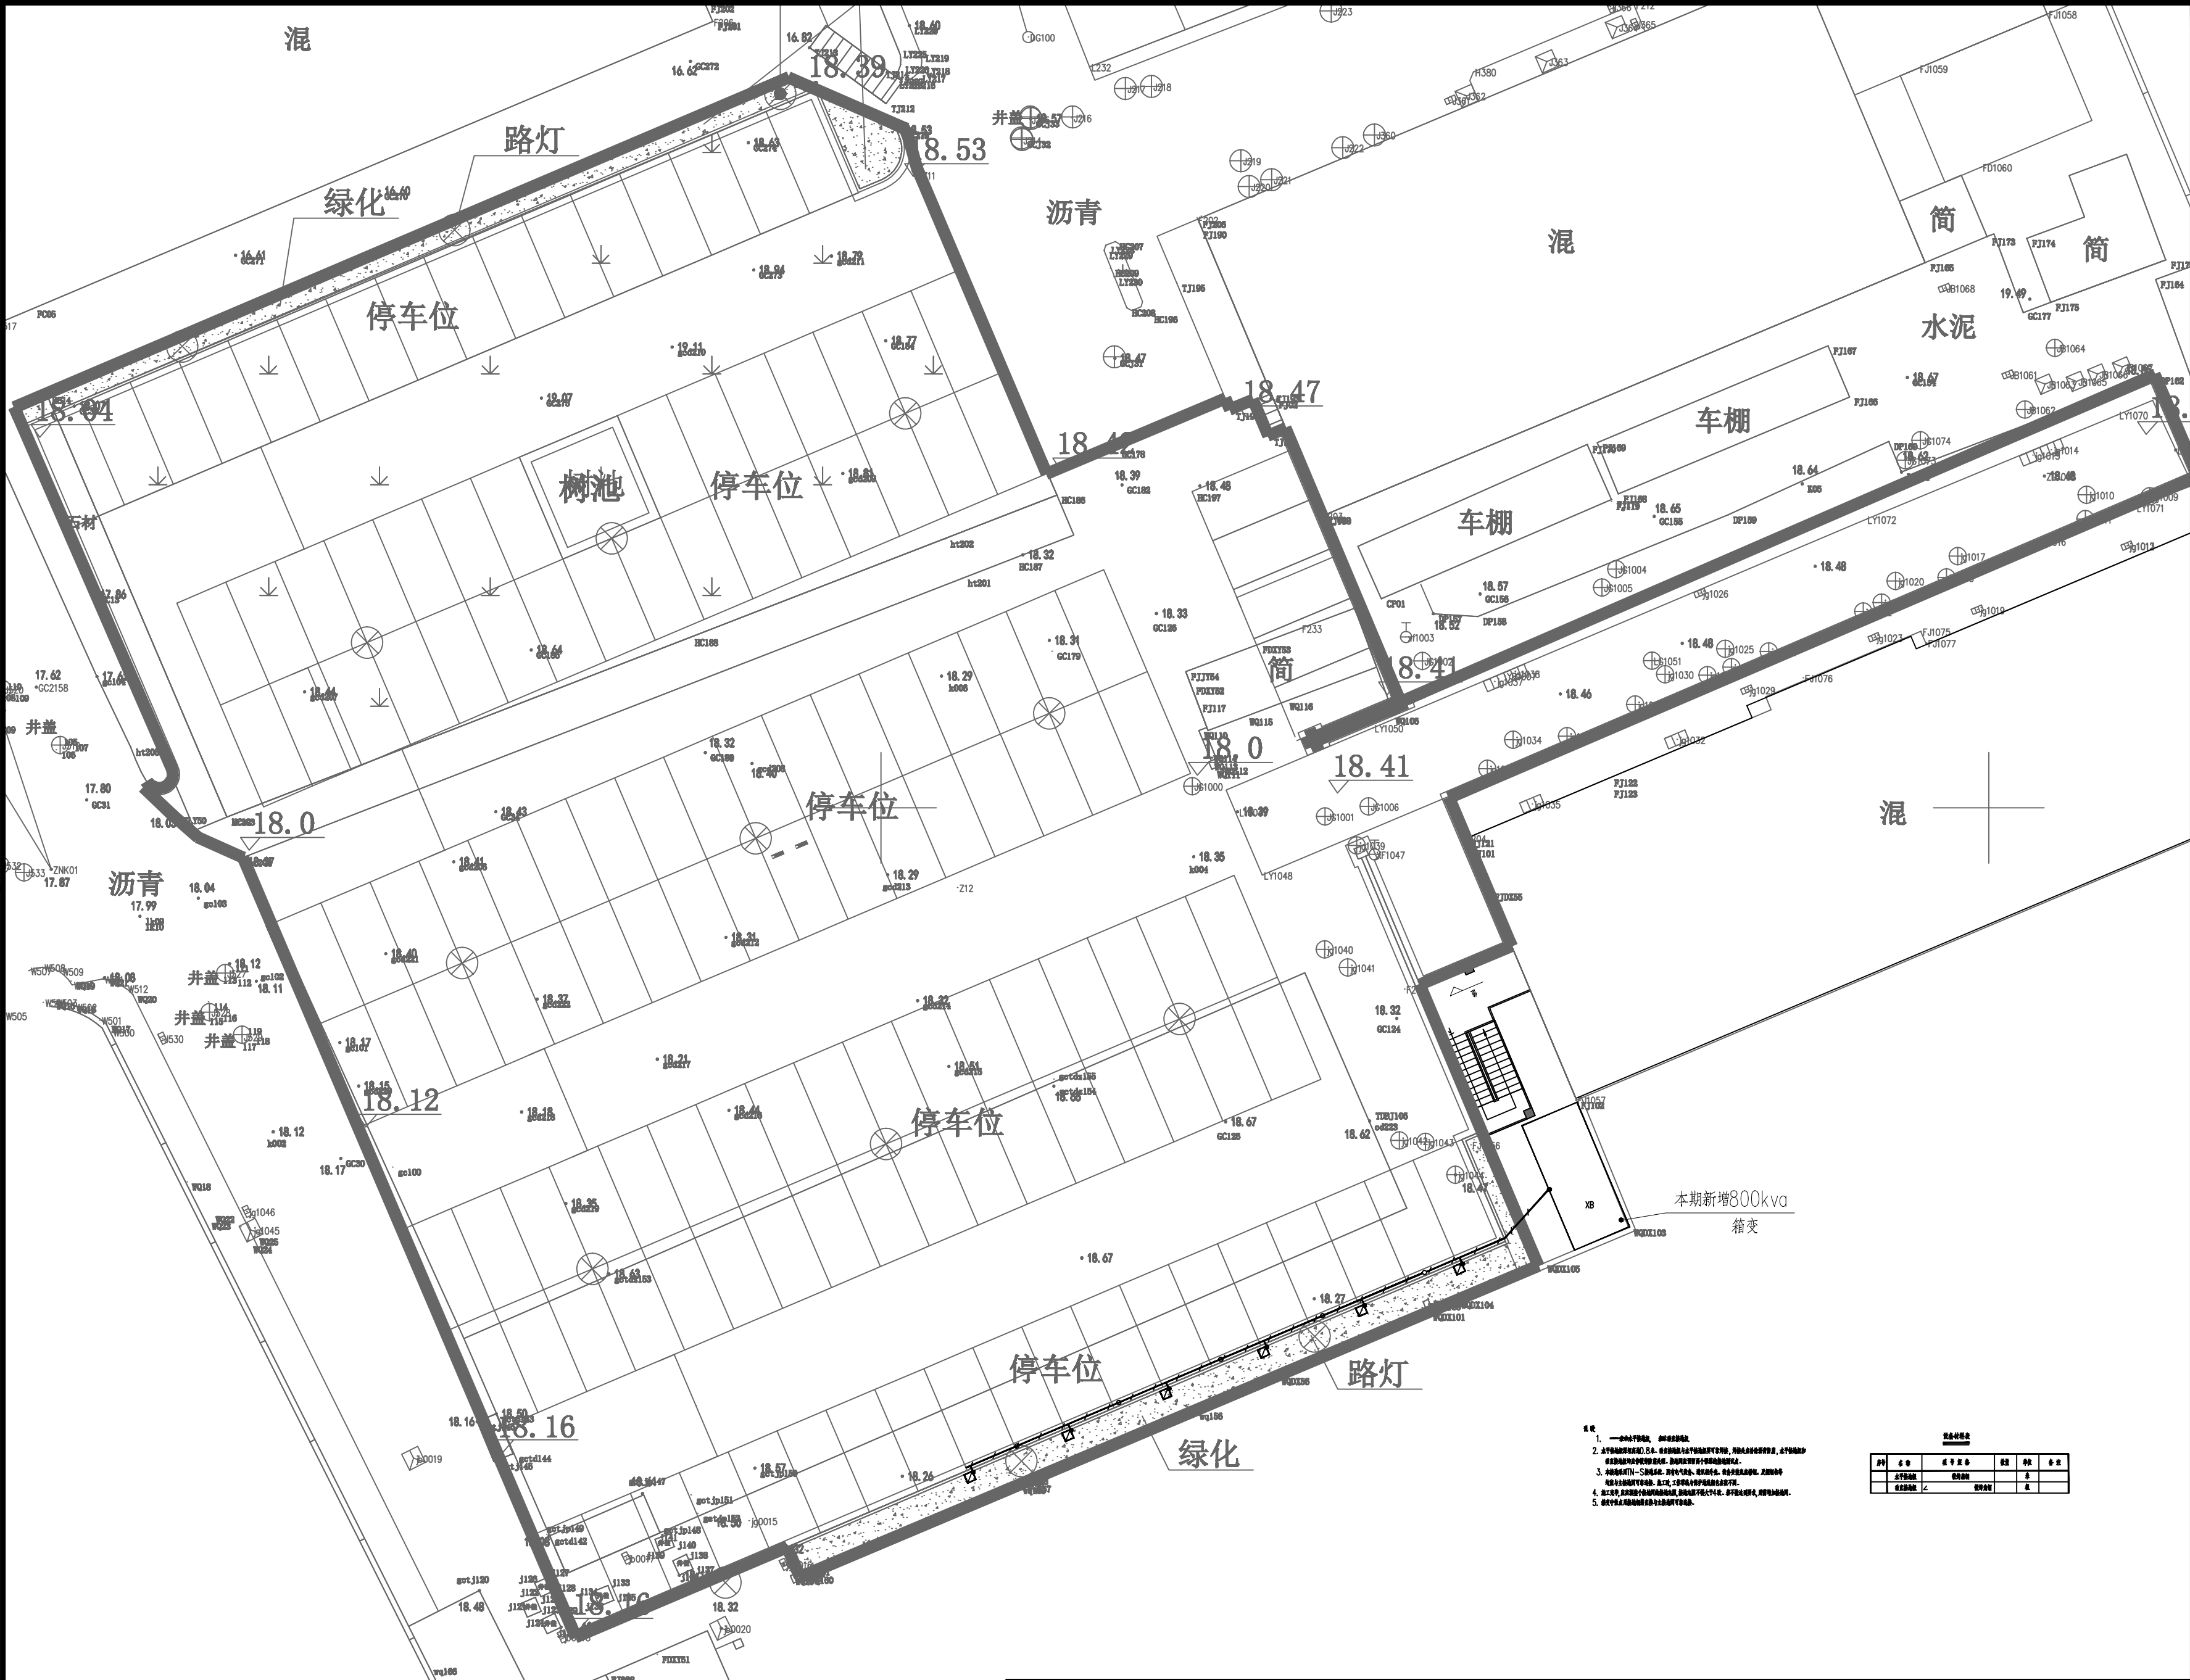

	实 名	签 名
项目负责人		
专业负责人		
设 计 人		
注册(执业) 章		
</		

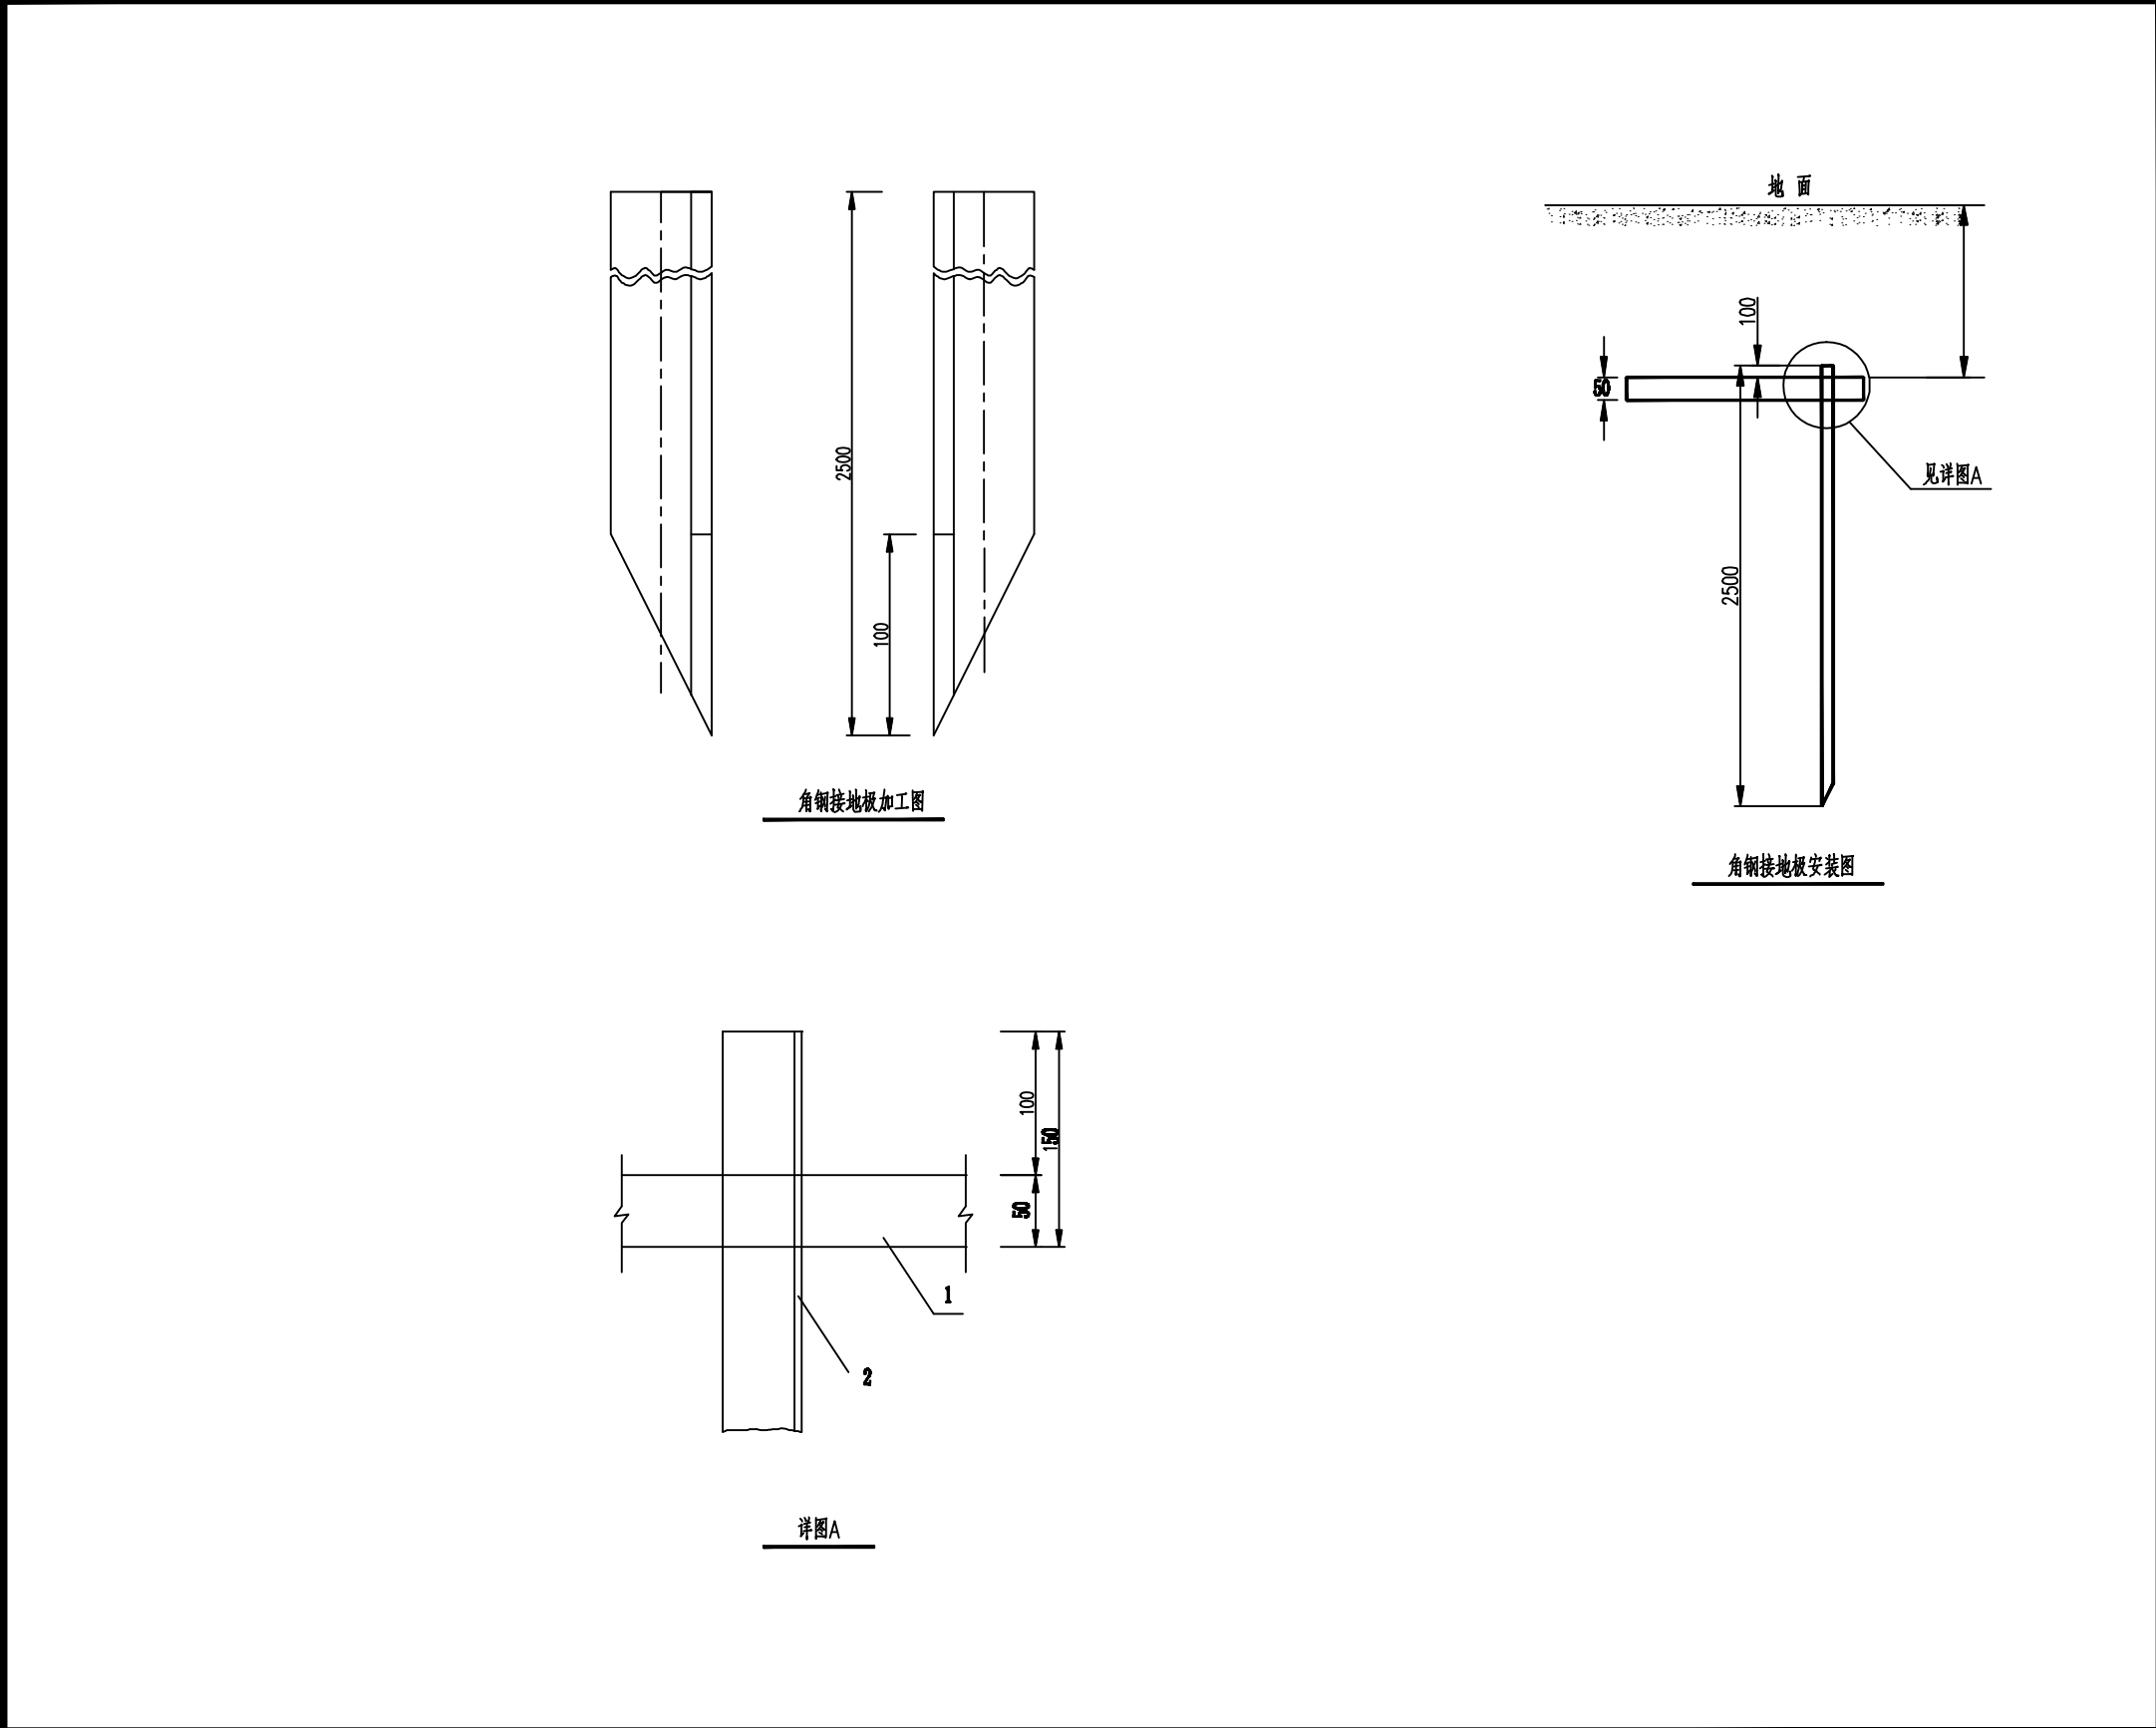


角钢接地板加工图

角钢接地板安装图

详图A

建设单位	南京脑科医院		子项名称	总图	工程号	ZJ066026 H9ZC00806	职务	审定	审核	项目负责人	专业负责人	校对	设计
工程名称	南京脑科医院（脑科院区）停车场出新及 院内给排水管网改造等配套整治工程设计		图号	DS-10	阶段	施工图	姓名	岳晓莉	洪流	洪流	陆一文	陆一文	王君全
图名	垂直接地施工图	专业	电气	版本	A	日期	2026.7	手写签名	岳晓莉	洪流	陆一文	陆一文	王君全

	实 名	签 名
项目负责人	项目负责	
专业负责人	专业负责	
设 计 人	设计	
注册(执业)章		
预留章		
出图章		
审图章		
竣工章		
地址：杭州市西湖区塘川街369号云起中心7幢 TEL:86-571-87203826 FAX:86-571-87203817 建筑行业（建筑工程）甲级 A133004531 风景园林工程设计专项乙级 A233004538 市政行业乙级 A233004538 城乡规划甲级 自资规甲字23330662		

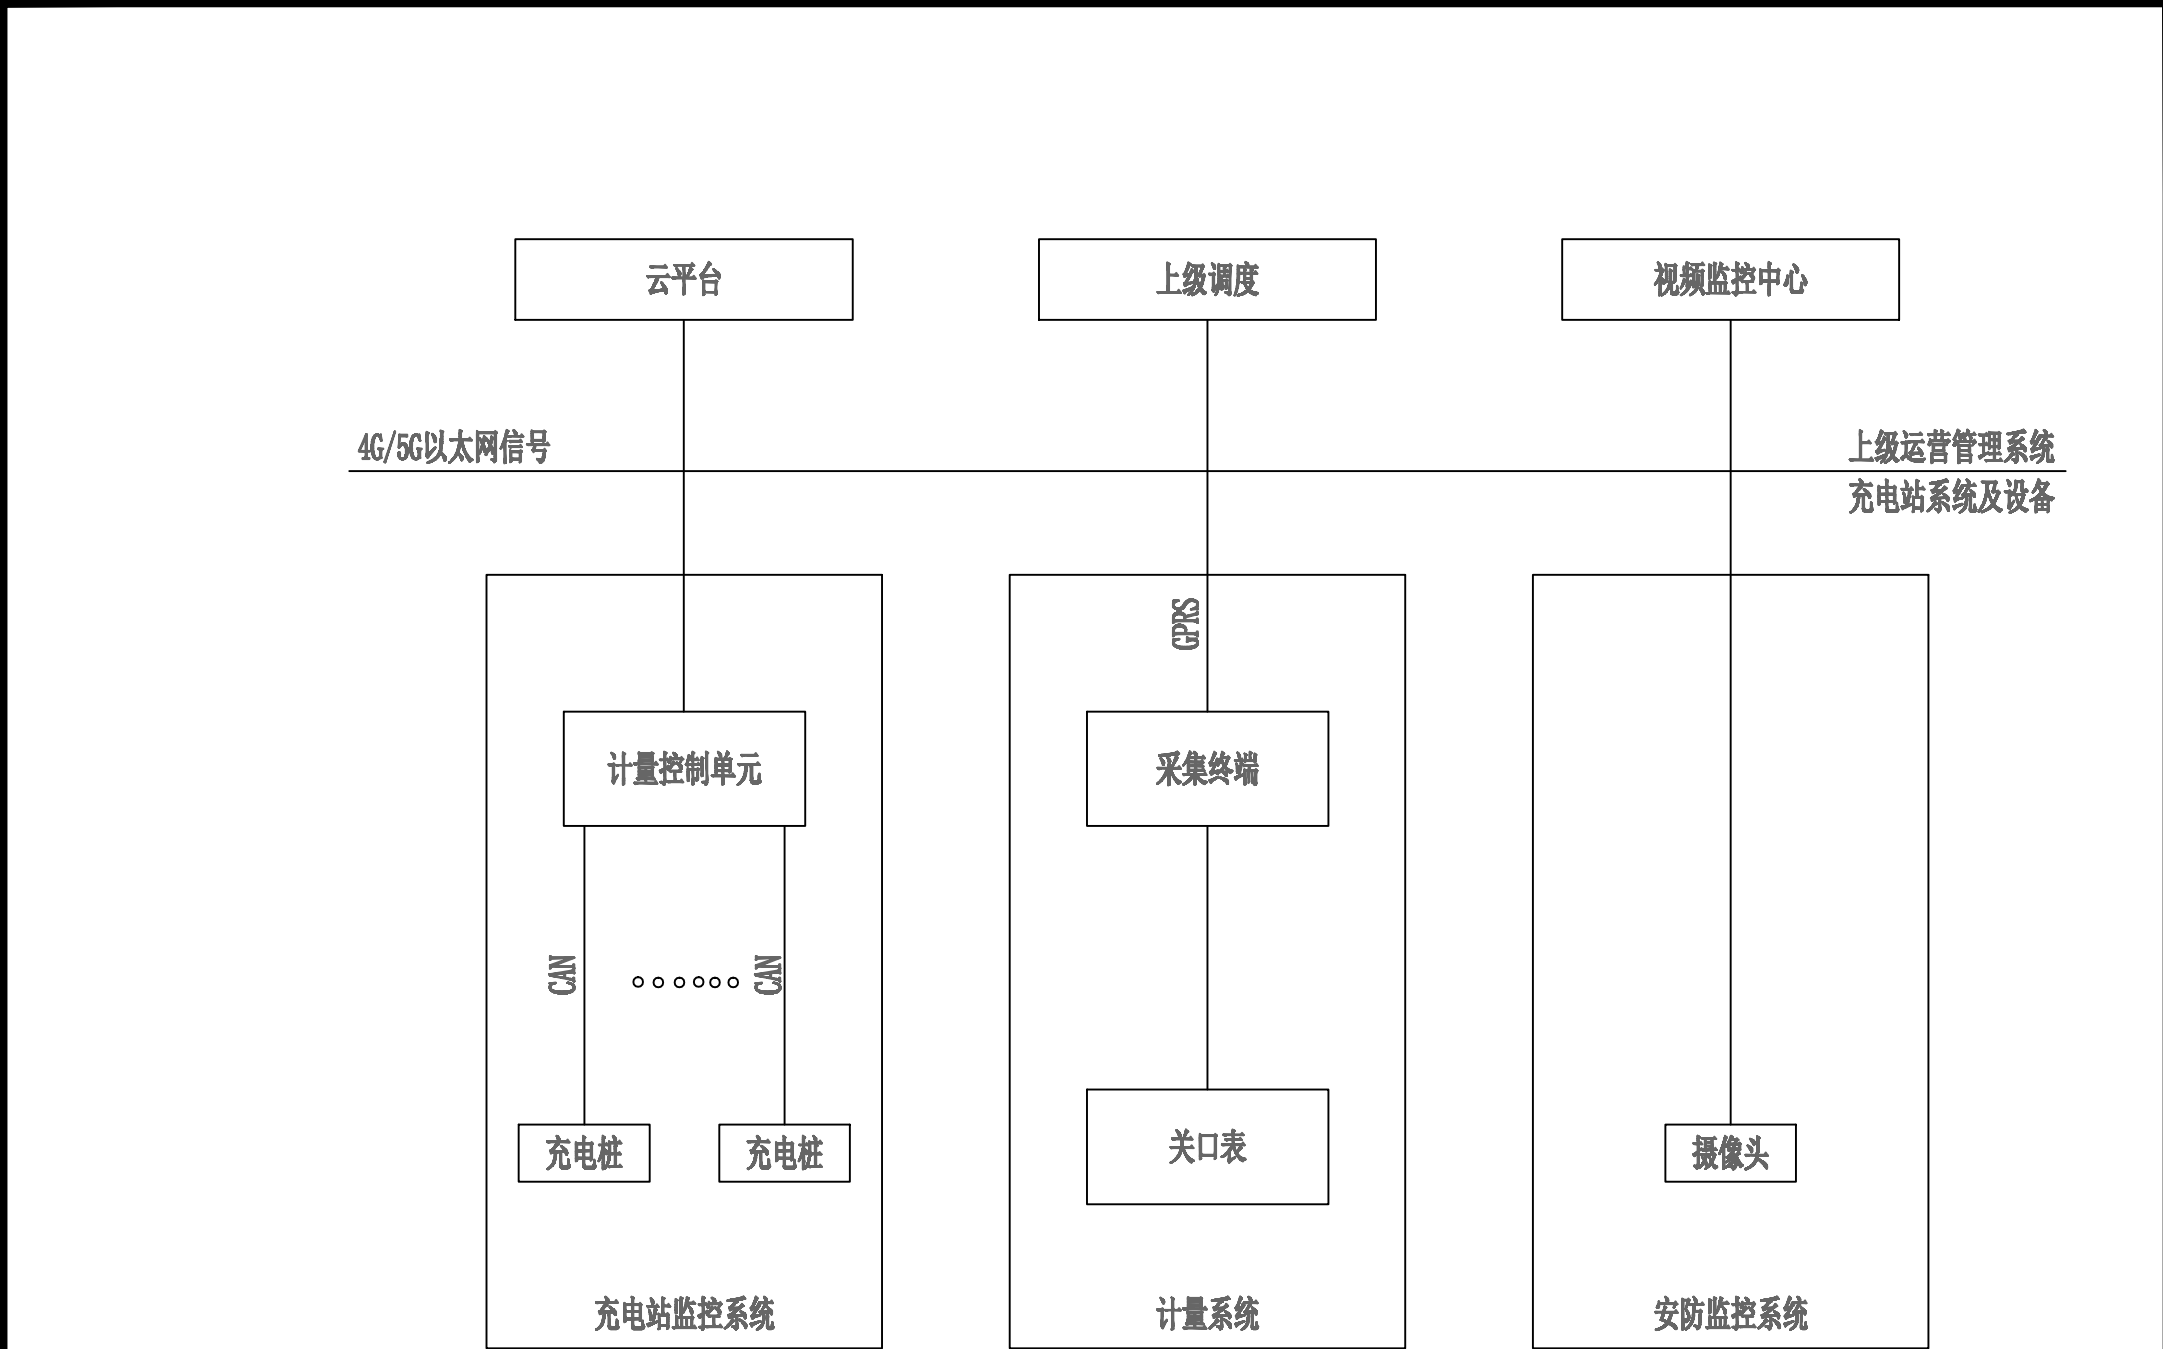

说明：
1、充电机系统通过无线通信的方式向上级运营管理系统（云平台）转发运行和交易数据及电能计量信息，
2、图中的关口计量信息采集上传不在本次设计范围内。

建设单位	南京脑科医院		子项名称	总图	工程号	ZJ066026 H9ZC00806	职务	审定	审核	项目负责人	专业负责人	校对	设计
工程名称	南京脑科医院（脑科院区）停车场出新及院内给排水管网改造等配套整治工程设计		图号	DS-11	阶段	施工图	姓名	岳晓莉	洪流	洪流	陆一文	陆一文	王君全
图名	二次系统示意图	专业	电气	版本	A	日期	2026.7	手写签名	岳晓莉	洪流	陆一文	陆一文	王君全

	实 名	签 名
项目负责人	项目负责	
专业负责人	专业负责	
设 计 人	设计	
注册(执业)章		
预留章		
出图章		
审图章		
竣工章		
地址：杭州市西湖区塘川街369号云起中心7幢 TEL:86-571-87203826 FAX:86-571-87203817 建筑行业（建筑工程）甲级 A133004531 风景园林工程设计专项乙级 A233004538 市政行业乙级 A233004538 城乡规划甲级 自资规甲字23330662		

	实 名	签 名
项目负责人	项目负责	
专业负责人	专业负责	
设 计 人	设计	

注册(执业)章

预留章



出图章

审图章

竣工章

地址：杭州市西湖区塘川街368号云起中心7幢
TEL:86-571-87203826 FAX:86-571-87203817


建筑行业(建筑工程)甲级 A133004531
风景园林工程设计专项乙级 A233004538
市政行业乙级 A233004538
城乡规划甲级 自资规甲字23330662

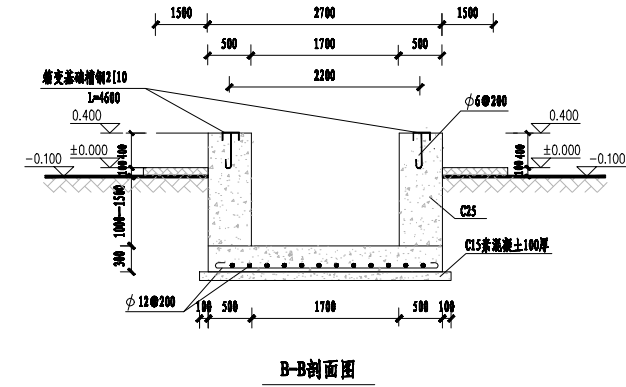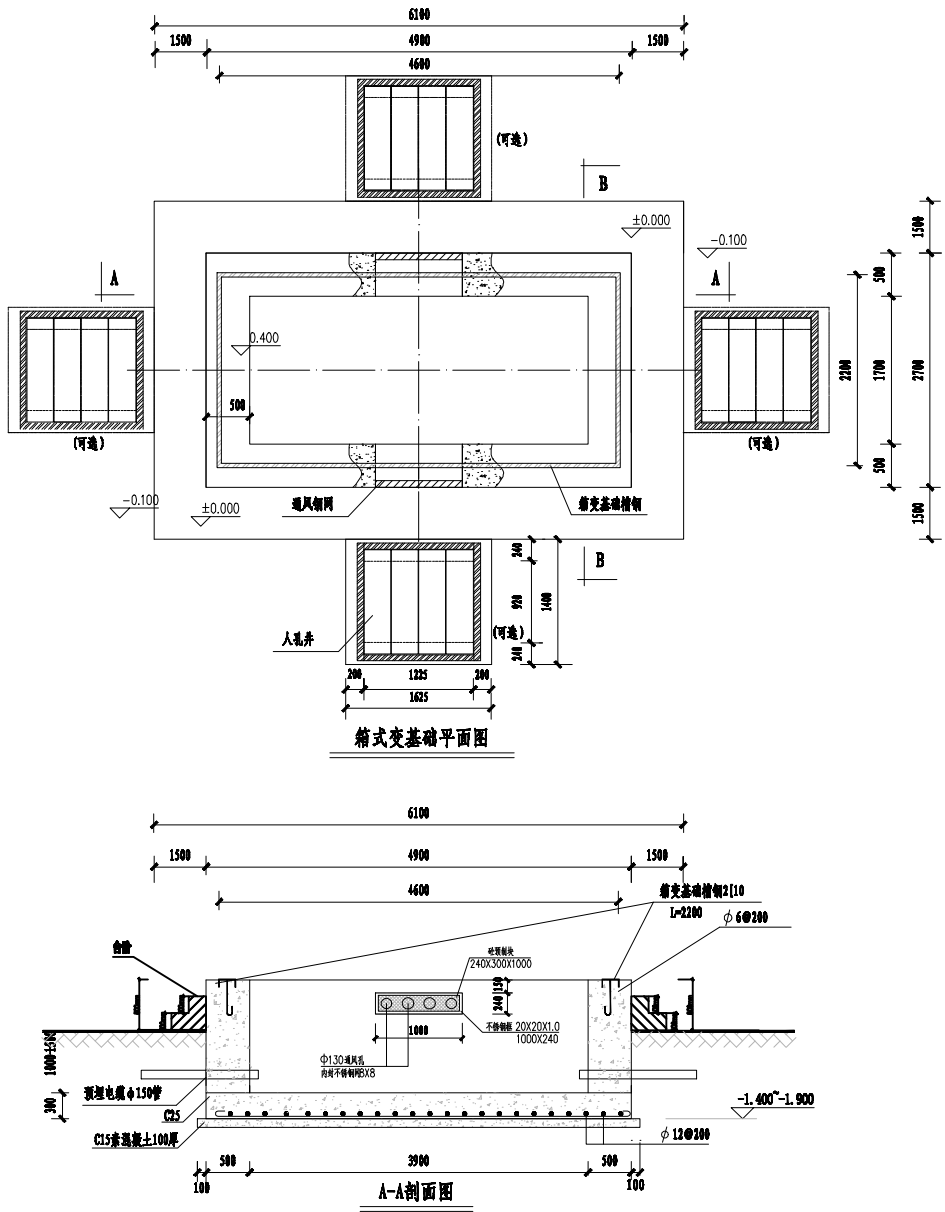


基础说明:

- 1、本图尺寸以毫米计,标高以米计。
- 2、基础基底承载力按 $f_{ak} > 100\text{KPa}$ 设计。
- 3、基础预埋件尺寸为参考尺寸,具体实施时应按厂家订货尺寸为准。
- 4、设备基础采用C25混凝土。
- 5、材料:垫层C15 基础为C25
钢筋 I 级 $f_y=210\text{N/mm}^2$
II 级 $f_y=310\text{N/mm}^2$
- 6、图中预埋槽钢之数量、规格、走向、预埋深度等亦可按实际需要设置。
- 7、槽钢底座对角线误差绝对值不大于5mm,上平面水平误差值不大于3mm,设备底座与基础槽钢底座焊接固定。
- 8、为防止渗水,基础侧墙内外面及底面抹防水砂浆,厚度20mm。
- 9、接地网接地电阻不大于4欧。
- 10、基础应预留入孔以便安装人员进入基础小室安装进出电缆。基础小室底部应有排水措施,以免积水。
- 11、基础开挖时,如遇土质达不到设计要求时,请通知有关设计人员会同进行处理。
- 12、箱变四周宜留有1.5米以上的操作通道。条件受限时,箱变的操作通道不小于1.5米,非操作维护通道不小于0.8米。
- 13、电缆井根据实际需要布置。

建设单位	南京脑科医院		子项名称	总图	工程号	ZJ066026 H9ZC00806	职务	审定	审核	项目负责人	专业负责人	校对	设计
工程名称	南京脑科医院(脑科院区)停车场出新及院内给排水管网改造等配套整治工程设计		图号	DS-12	阶段	施工图	姓名	岳晓莉	洪流	洪流	陆一文	陆一文	王君全
图名	箱变基础大样图	专业	电气	版本	A	日期	2026.7	手写签名	岳晓莉	洪流	陆一文	陆一文	王君全

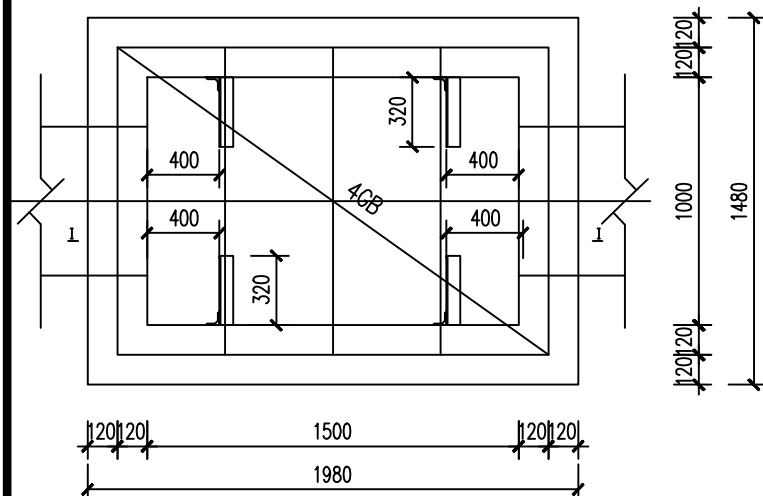


电缆井平面图

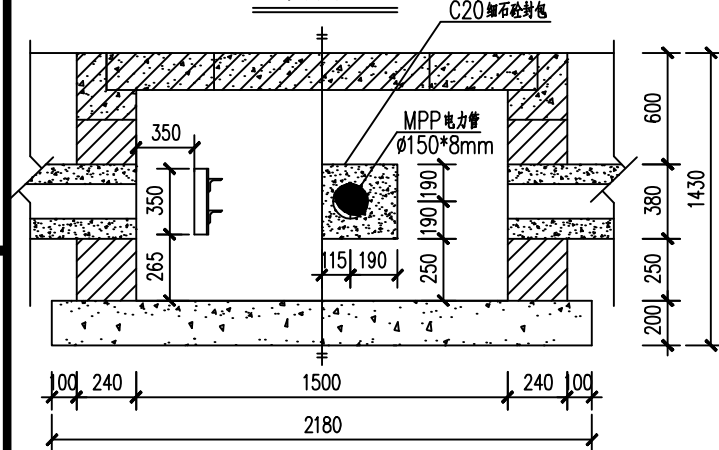


I-I 断面图

说明:


1. 此井的具体施工位置及与沟、管群的连接结合平面布置图实施。
2. 井壁采用MU15蒸压灰砂砖, M7.5水泥砂浆砌筑, 内外侧聚合物水泥防水砂浆抹面, 双层施工, 厚度12mm。
3. 盖板、压顶材料: 混凝土C30, 钢筋HRB400(?)和HPB300(ϕ), 钢筋Q235B.; 底板: 素混凝土C20。
4. 所有沟内壁连接处墙体外角收圆, 转角处的井应顺线路方向斜摆。
5. 电缆井内另设管道与附近的排水管相连! 请施工时根据现场情况予以实施。
6. 钢筋保护层厚度均为25mm, 地基持力层为3层硬塑黏土层, 承载力不小于220kPa, 局部超挖采用级配碎石换填处理, 换填深度如果超过0.5m反馈设计院处理。地下水位在-1.35m以下, 地面活载标准值不大于10kN/m²。
7. 电缆支架横纵向角钢采用双面焊缝焊接方式连接, 焊缝高度不小于6mm, 满焊。
8. 所有外露铁件均采用热镀锌防腐, 现场焊缝部位喷锌防腐。
9. 正式施工图以最终审定版蓝图为准, 此图不能用于施工。

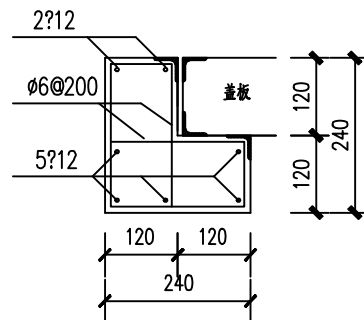

压顶大样 (1:10)

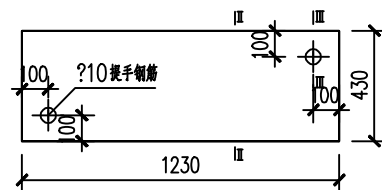


盖板平面图


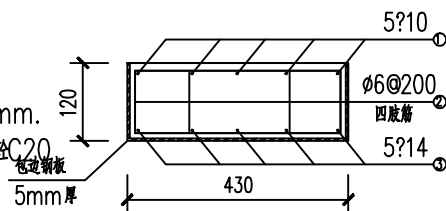


II-II 断面图 (1:10)

盖板钢筋表 (每块)							
序号	简图	规格 (mm)	数量 (根)	下料长度 (mm)	总长 (m)	理论重量 (kg/m)	总重 (kg)
①		10	5	1280	6.40	0.395	2.53
②		6	14	670	9.38	0.222	2.08
③		12	5	1330	6.65	0.888	5.91
④		10	2	375	0.75	0.617	0.46

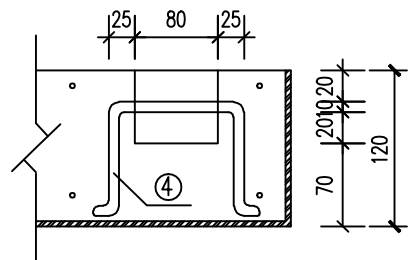


III-III 断面图 (1:5)

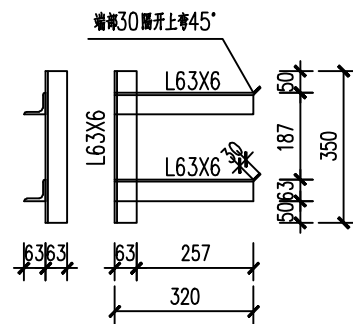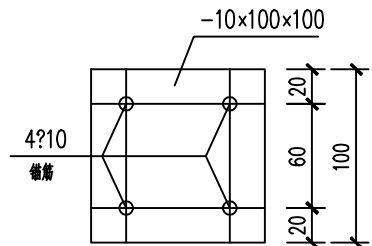

电缆沟支架大样图

与电气专业配合施工

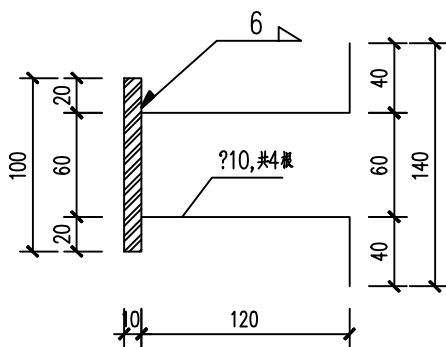

M-1 预埋大样 1:2

项目负责人	项目负责	签名
专业负责人	专业负责	
设计人	设计	
注册(执业)章		
预盖章		
出图章		
审图章		
竣工章		
地址: 杭州市西湖区塘川街369号云起中心7幢 TEL: 86-571-87203826 FAX: 86-571-87203817 建筑行业(建筑工程)甲级 A133004531 风景园林工程设计专项乙级 A233004538 市政行业乙级 A233004538 城乡规划甲级 自资规甲字23330662		

建设单位	南京脑科医院	子项名称	总图	工程号	ZJ066026 H9ZC00806	职务	审定	审核	项目负责人	专业负责人	校对	设计
工程名称	南京脑科医院(脑科院区)停车场出新及 院内给排水管网改造等配套整治工程设计	图号	DS-13	阶段	施工图	姓名	岳晓莉	洪流	洪流	陆一文	陆一文	王君全
图名	1.5M*1M电缆井施工图	专业	电气	版本	A	日期	2026.7	手写签名	岳晓莉	洪流	陆一文	王君全