
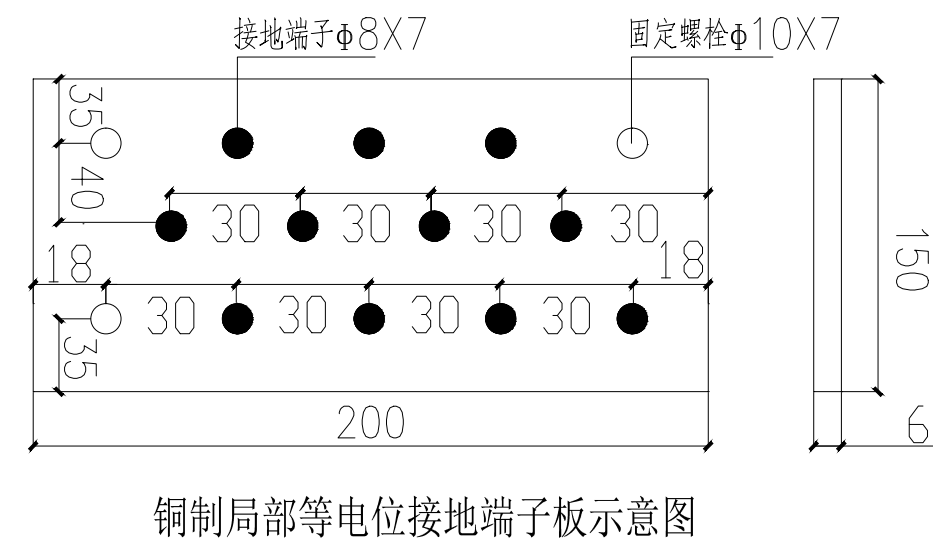
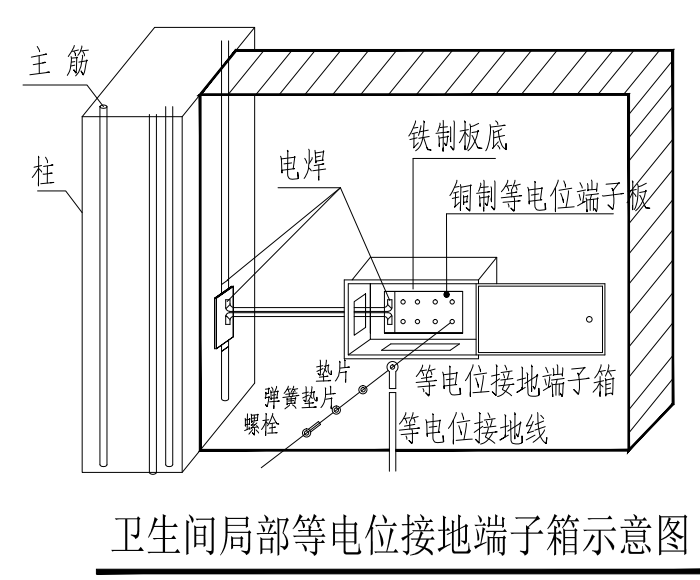
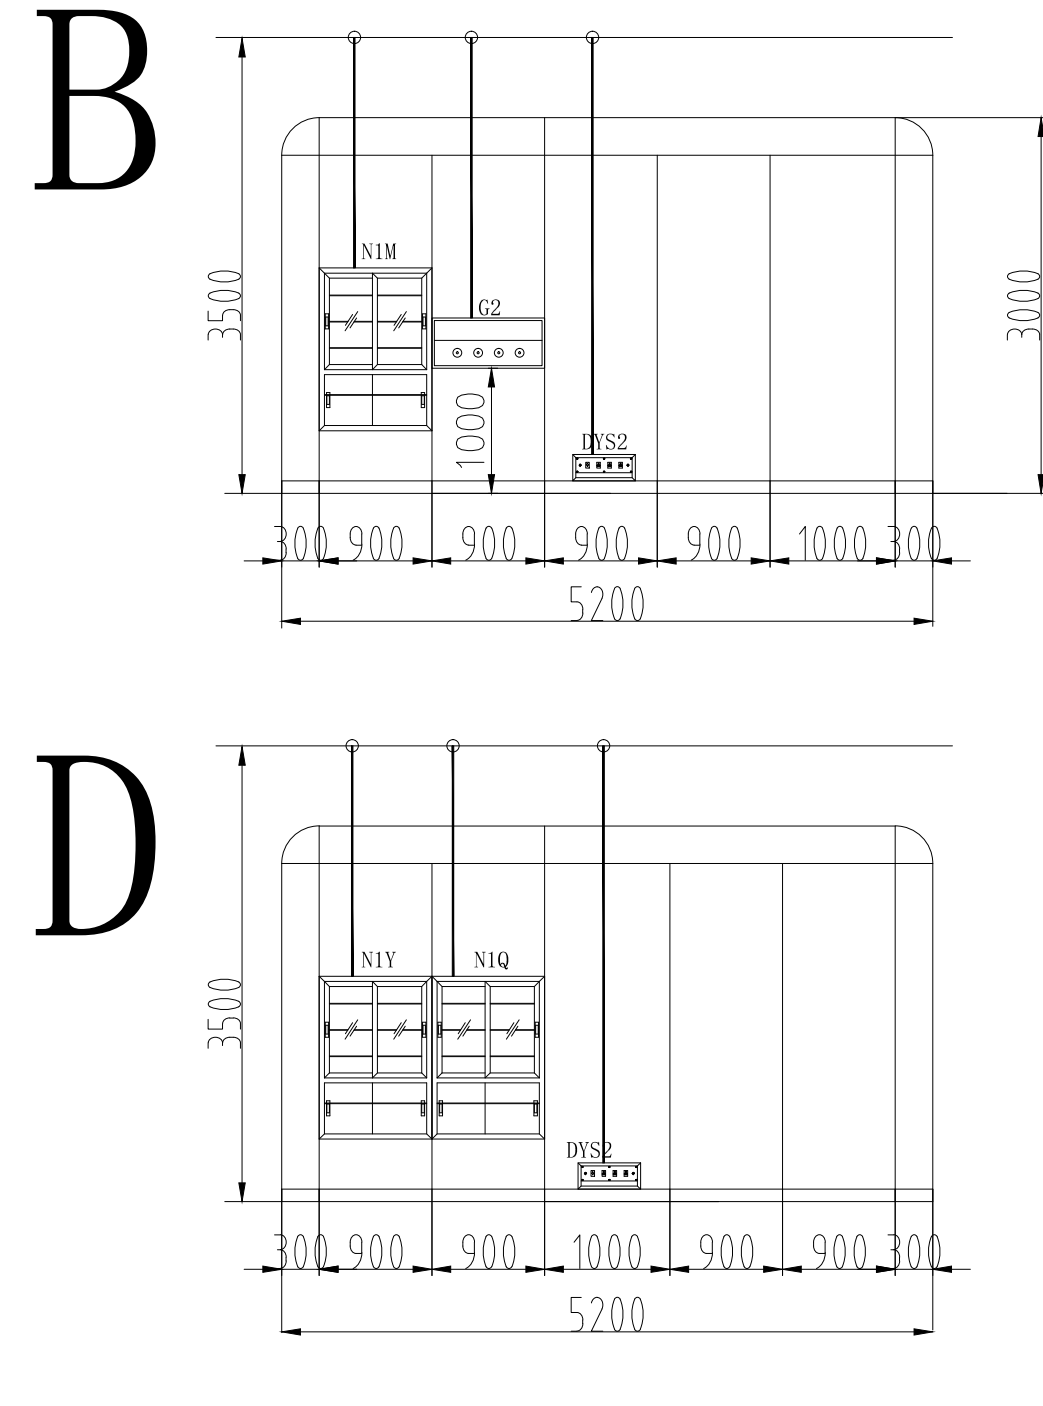
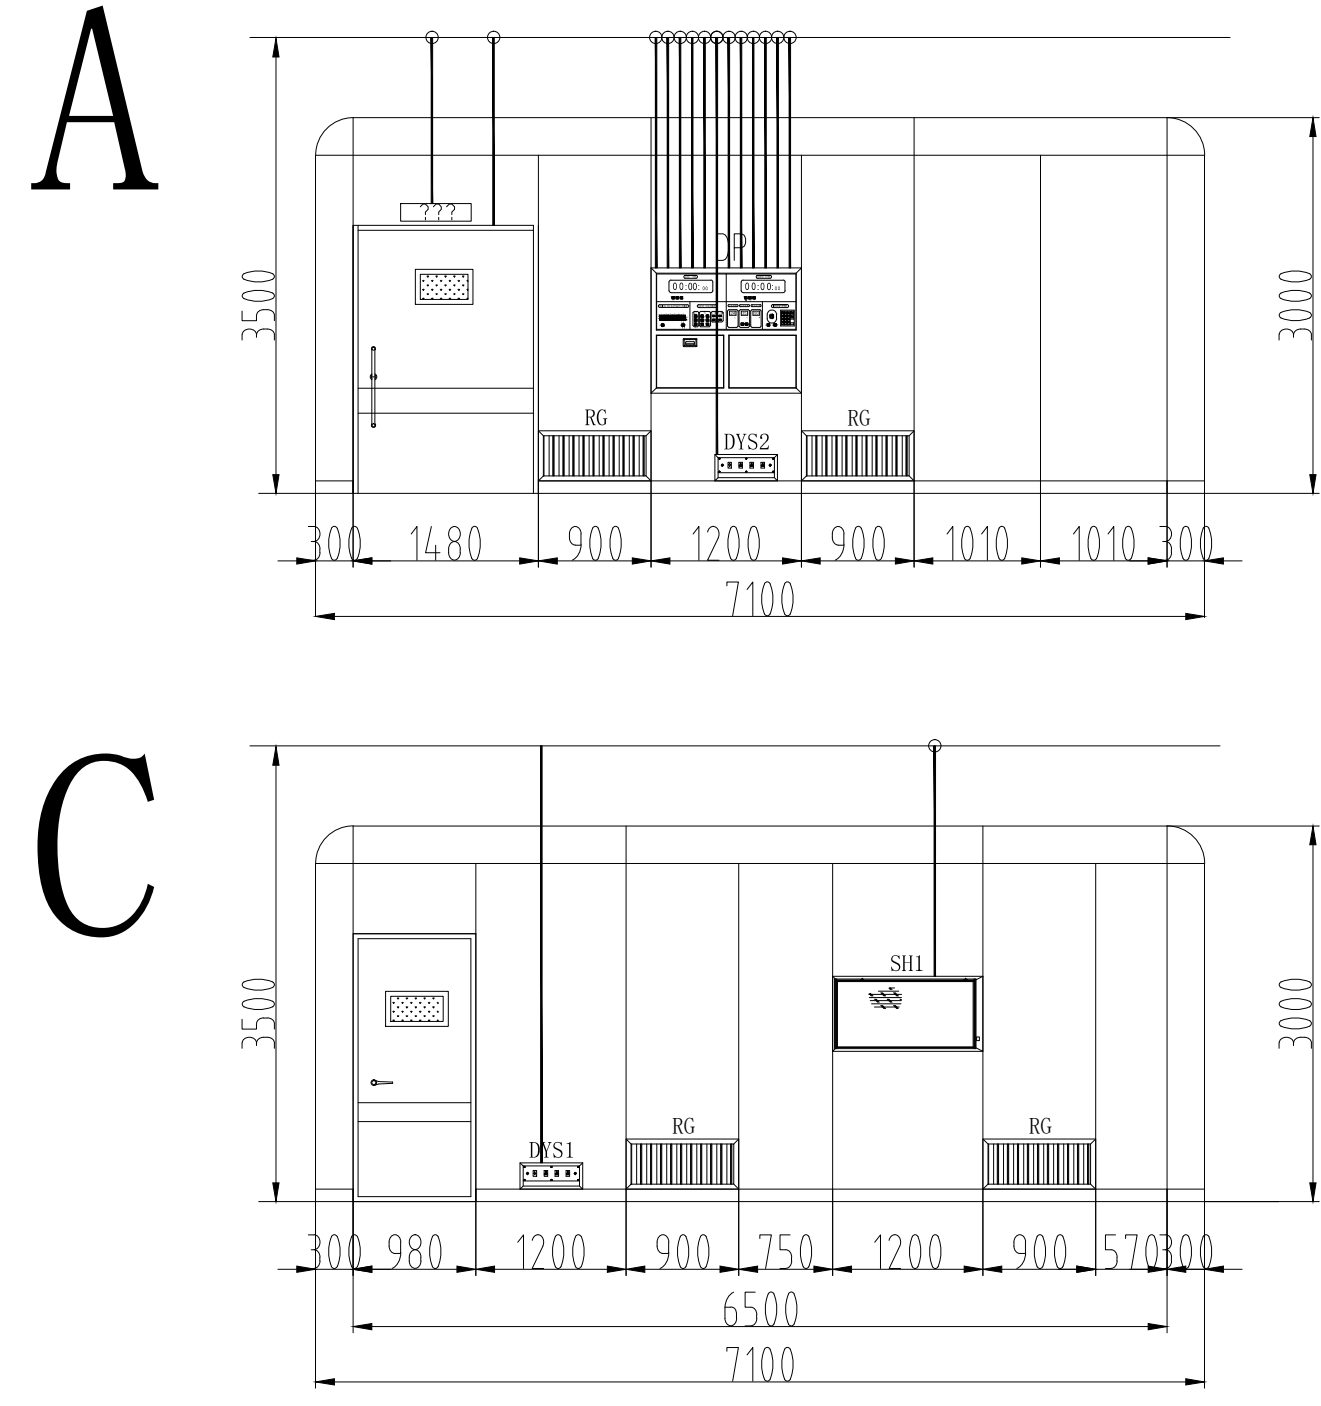
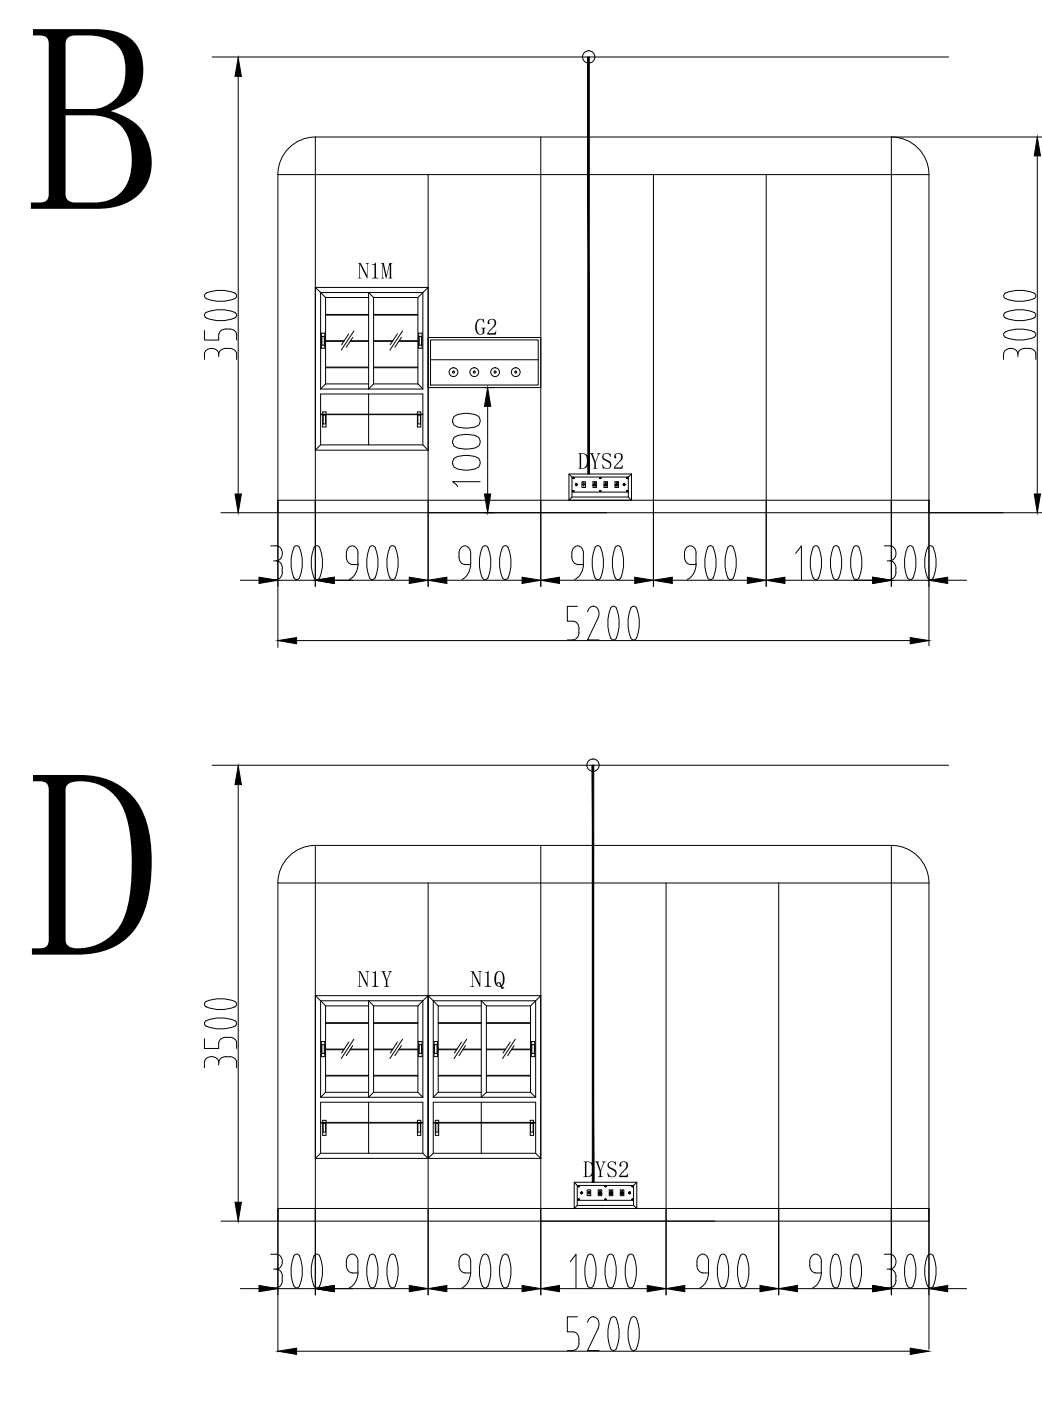
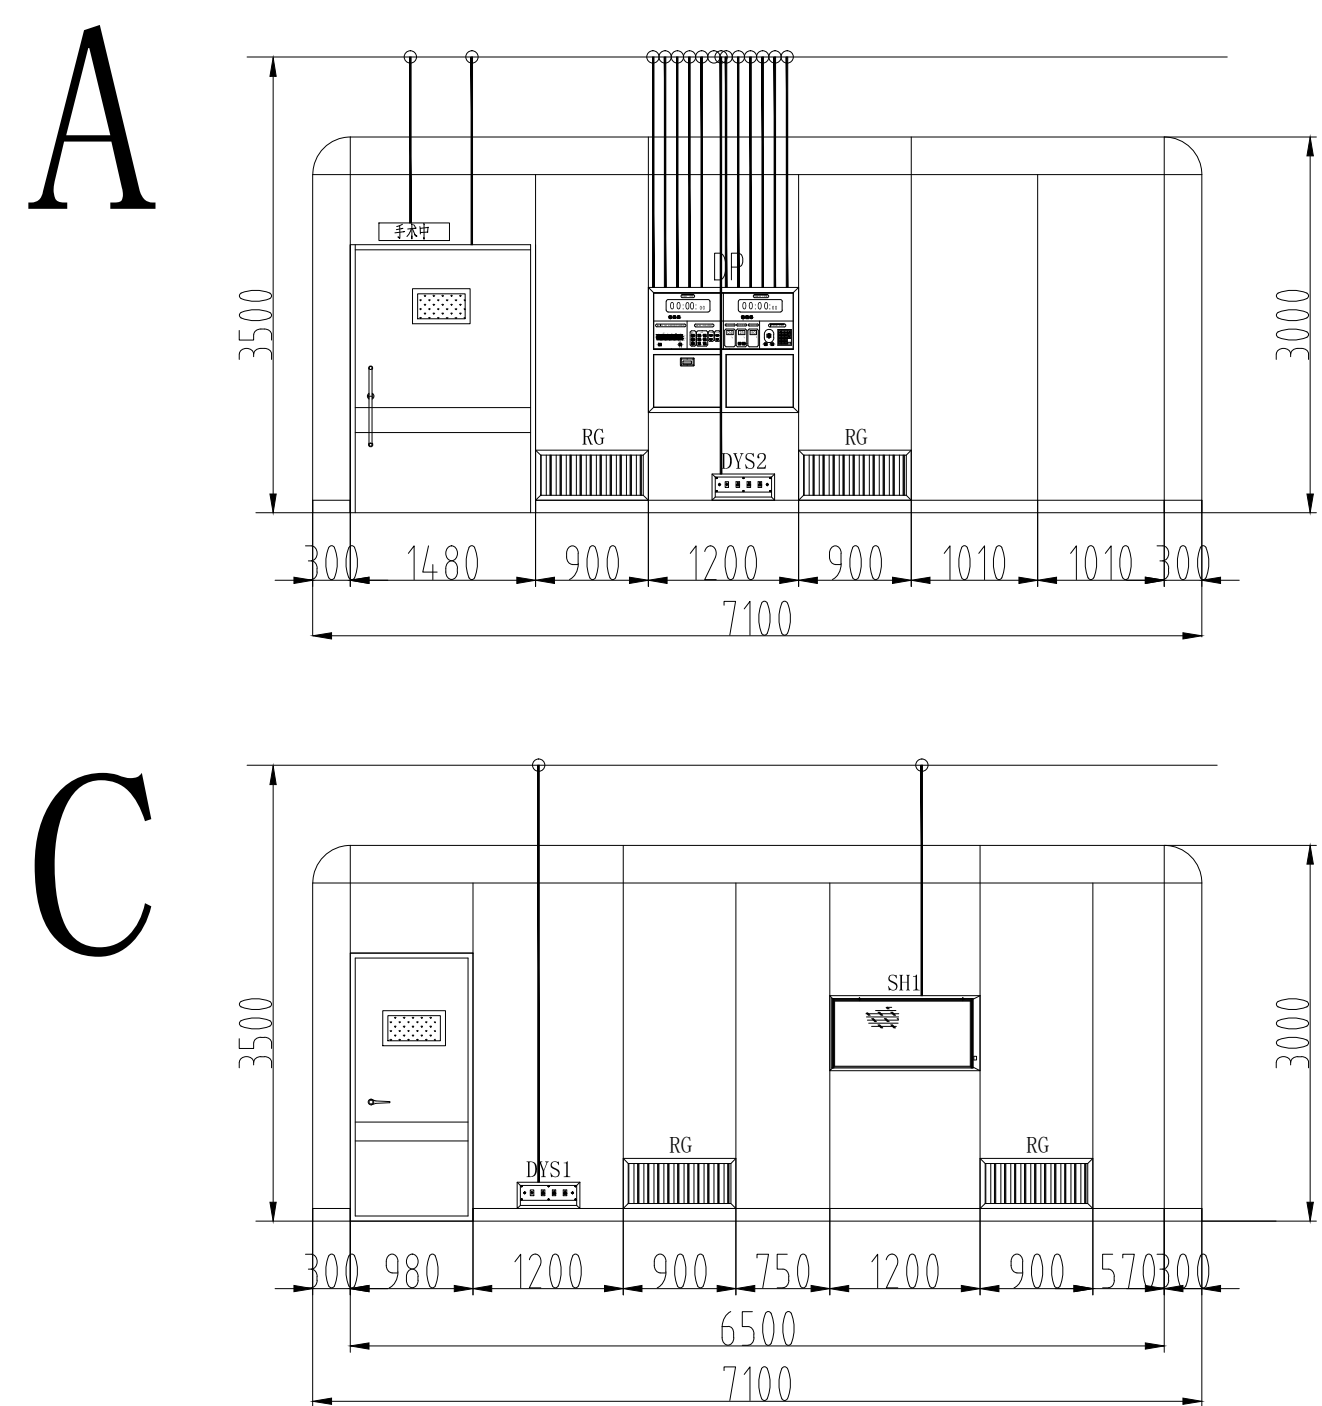
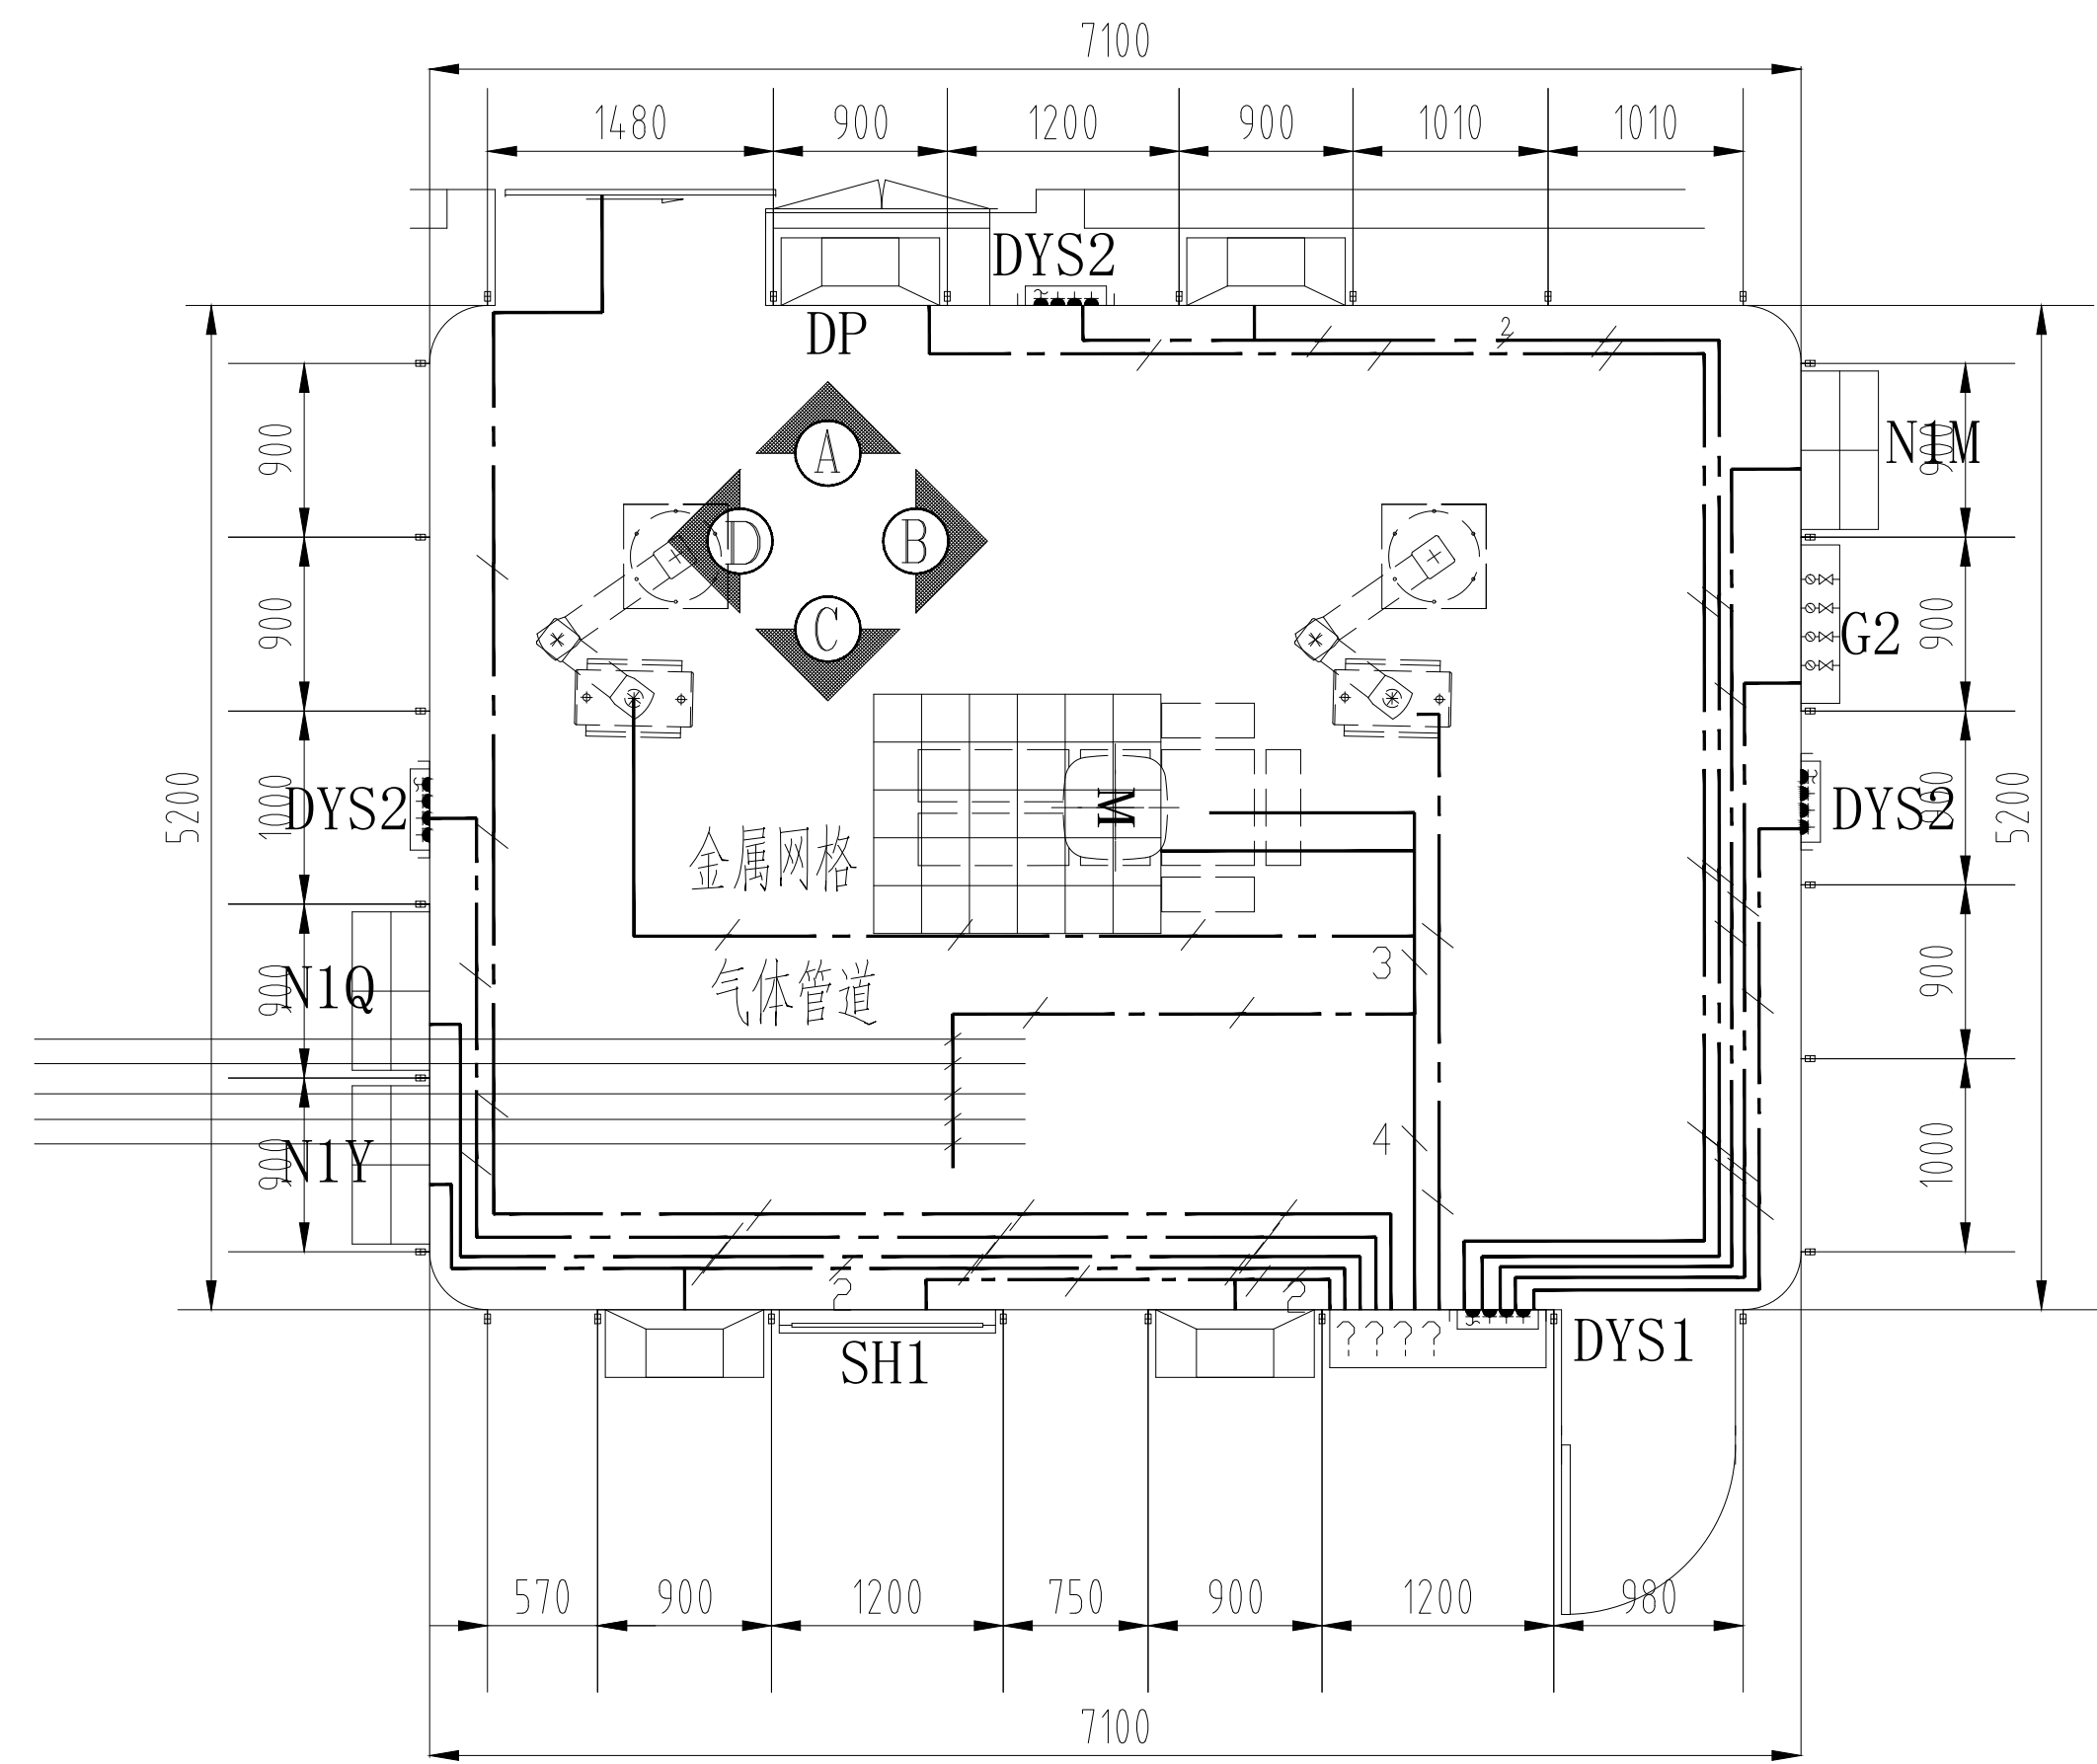
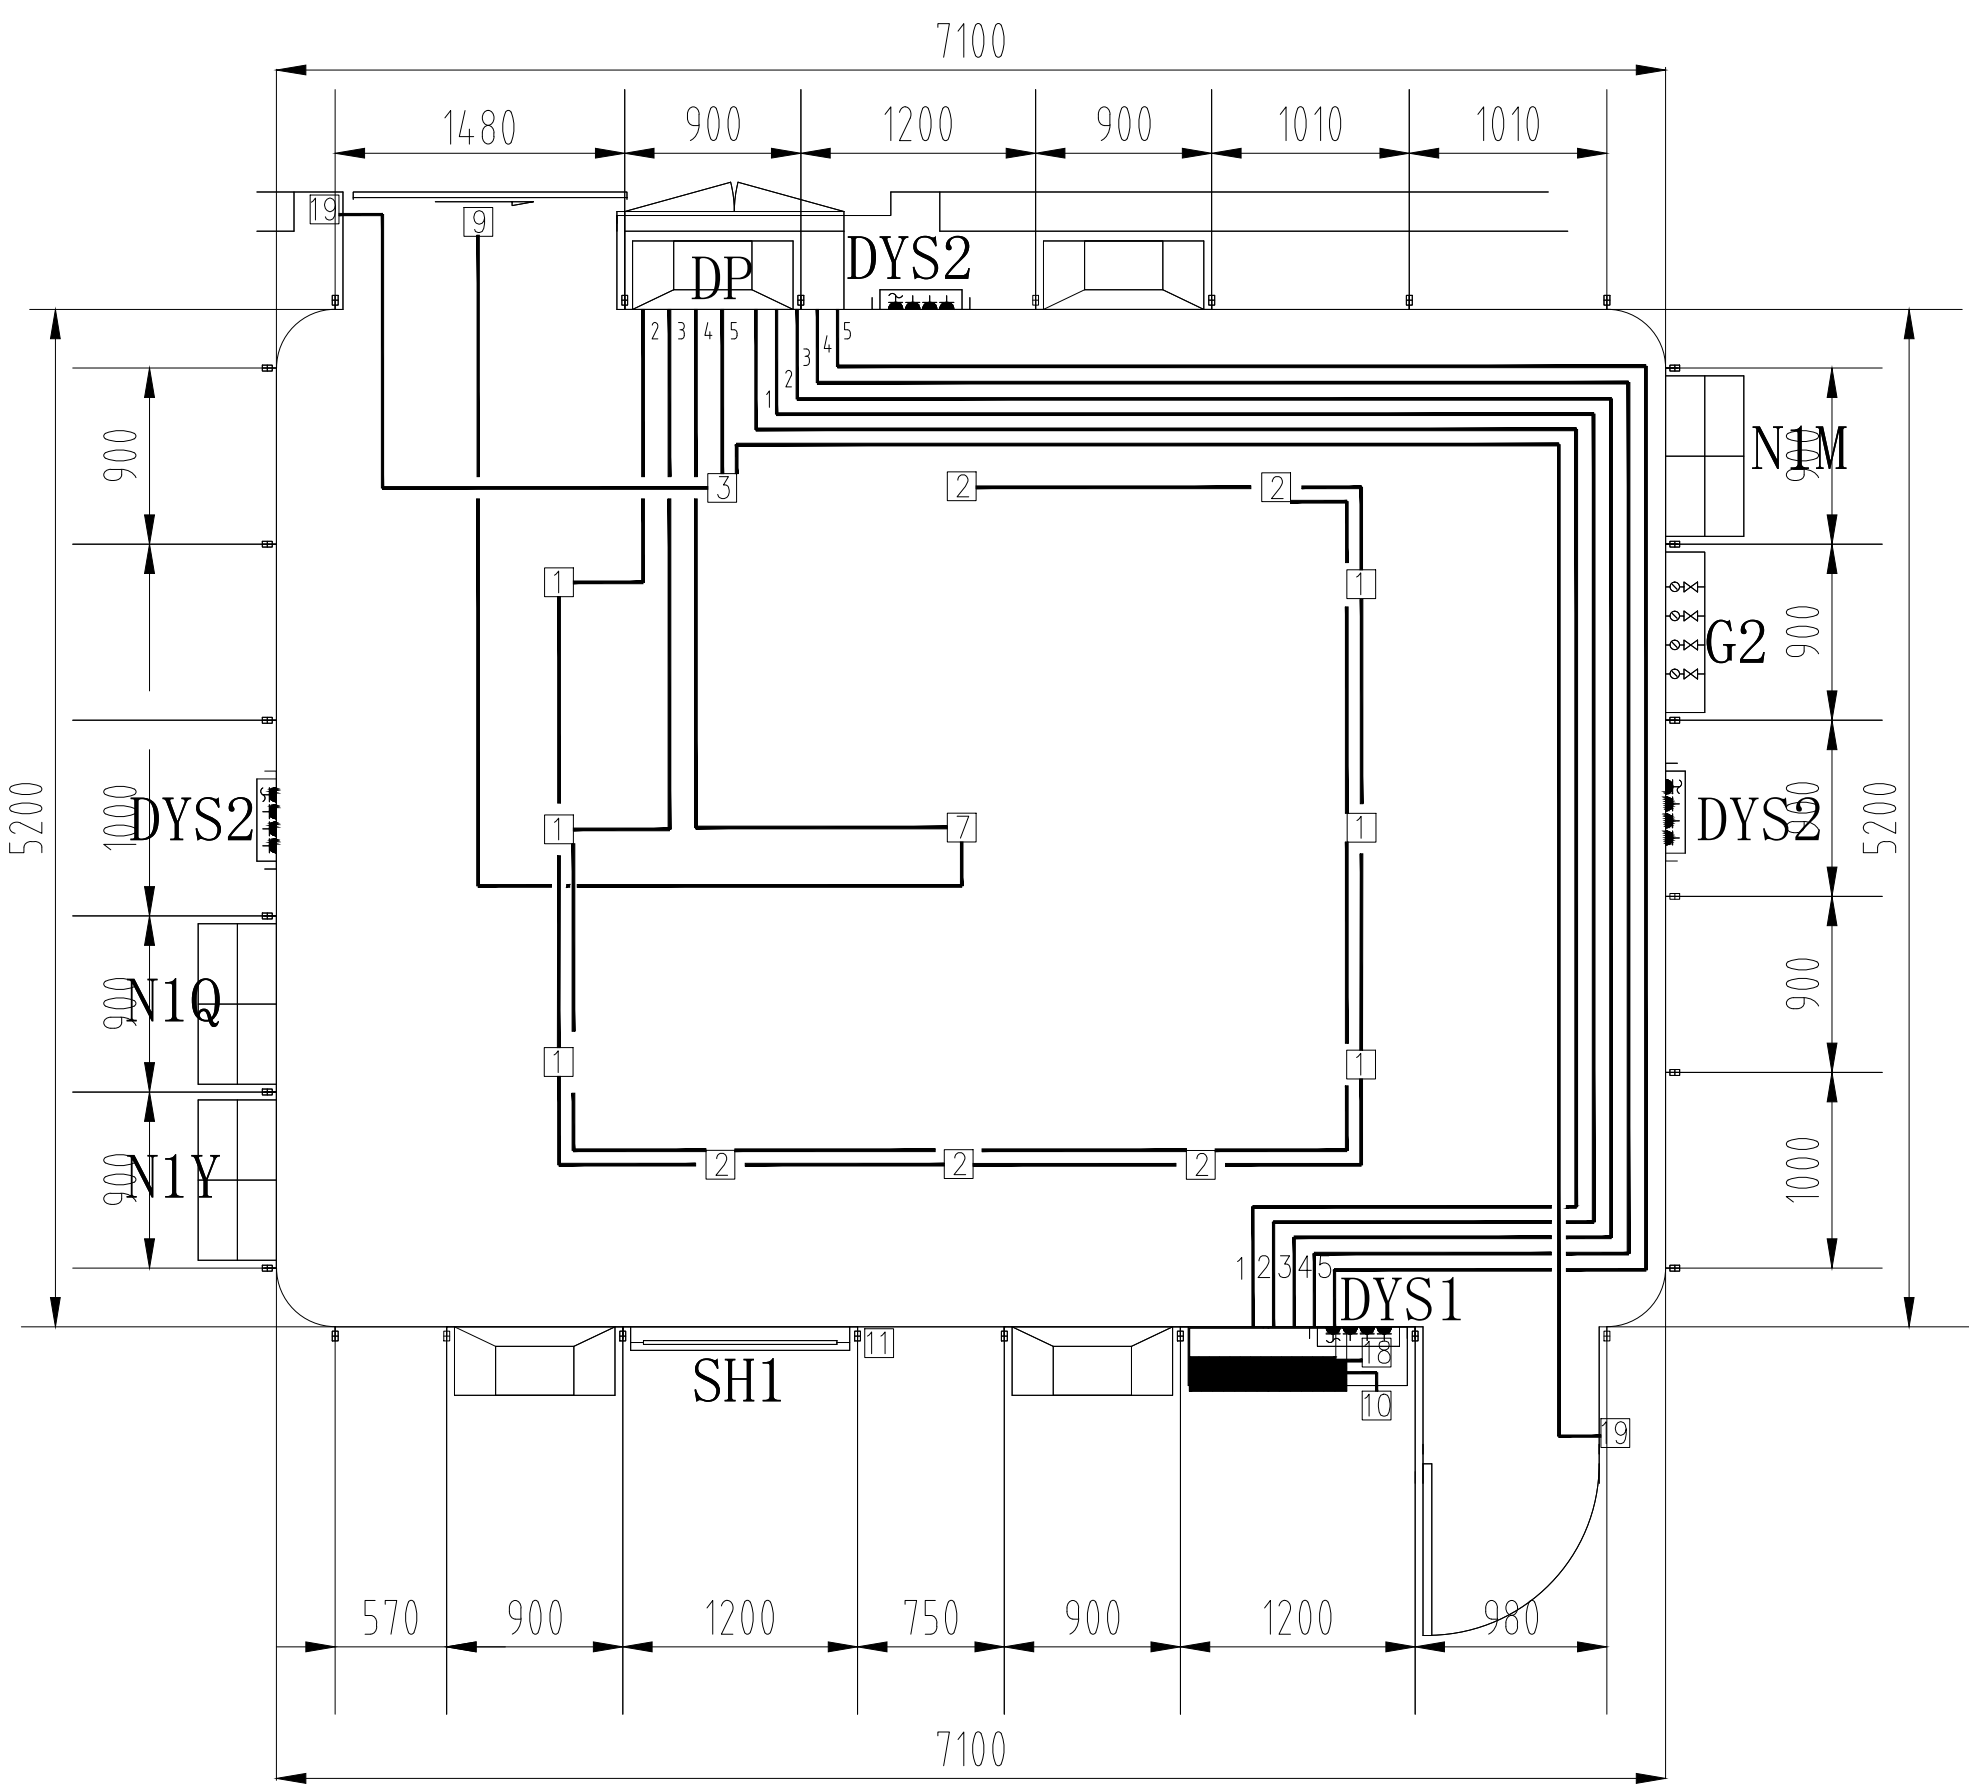


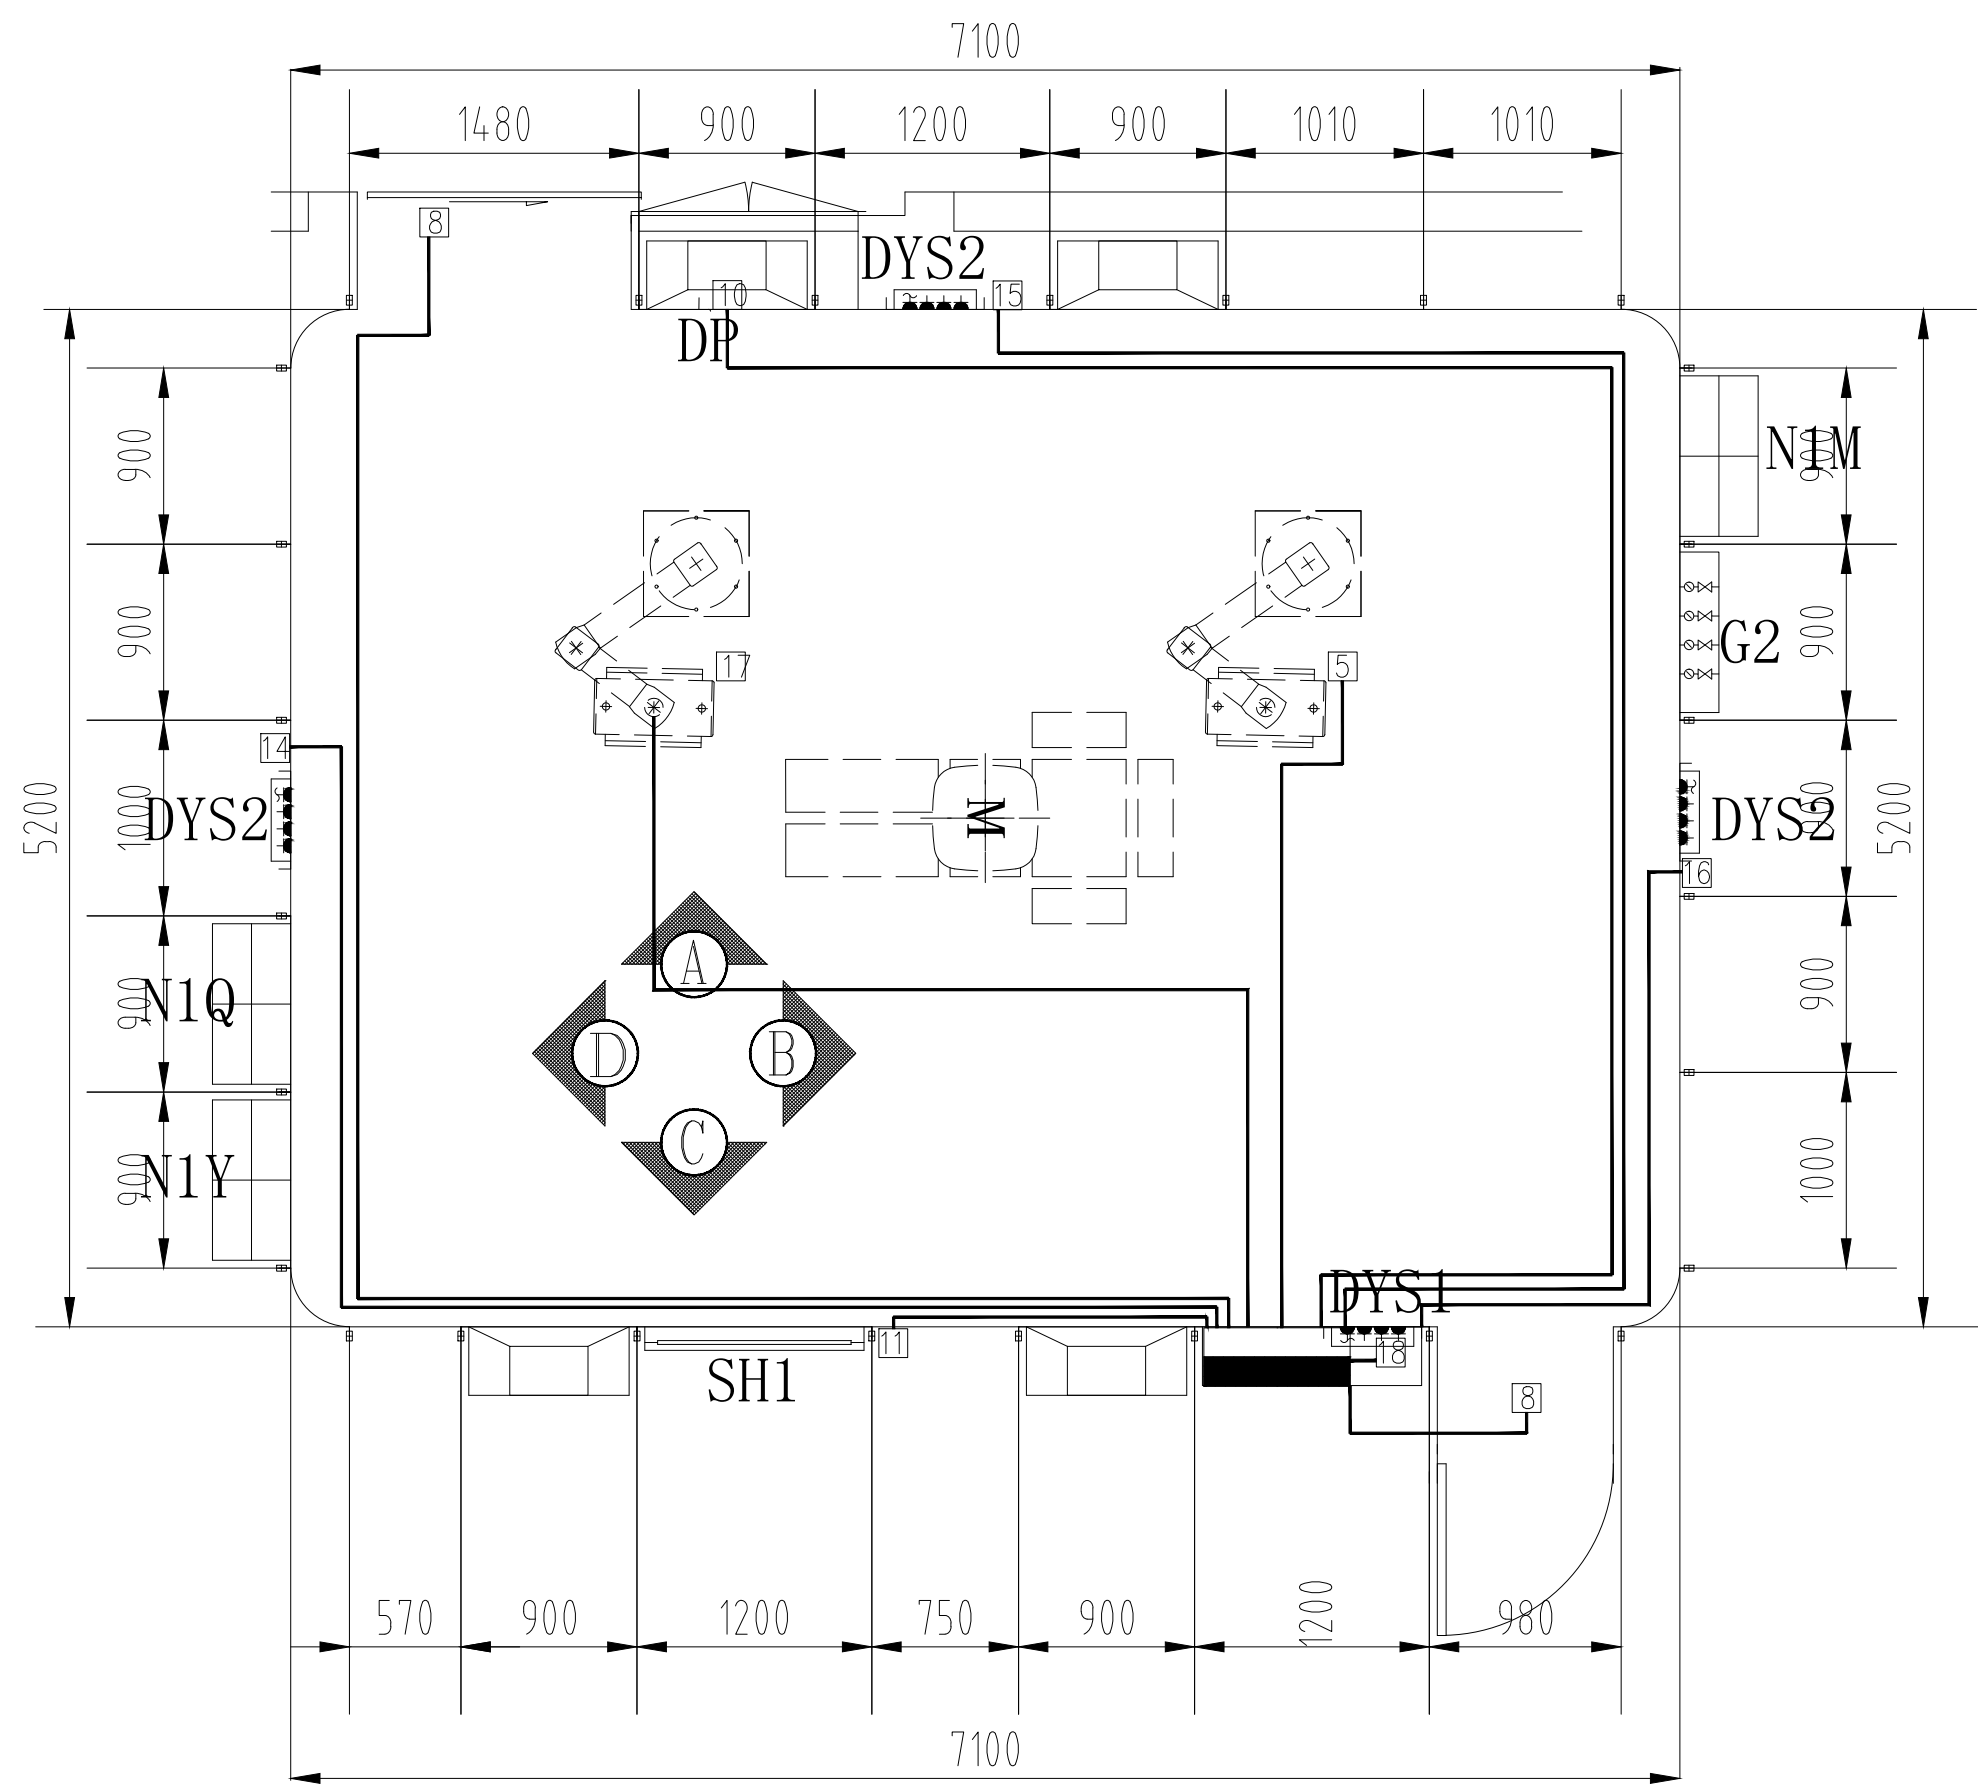


手术室电气布线示意图

手术室等电位布线示意图


图例说明

1	1	带应急电源灯具带1接线盒	7	7	无影灯接线盒	13	10	书写台接线盒	19	15	插座箱接线盒
2	5	双控灯接线端子	8	5	吊塔1接线盒	14	9	手术中灯接线盒	20	17	吊塔2接线盒
3	4	DP无影灯接线端子	9	3	双控灯带接线盒	15	8	自动门接线盒	21		
4	3	DP灯带2接线端子	10	2	灯带接线盒	16	19	双控开关接线盒	22		
5	2	DP灯带1接线端子	11	14	插座箱接线盒	17	18	插座箱接线盒	23		
6	1	DP电源接线端子	12	11	观片灯接线盒	18	16	插座箱接线盒	24		
序号	图例	名称	序号	图例	名称	序号	图例	名称	序号	图例	名称

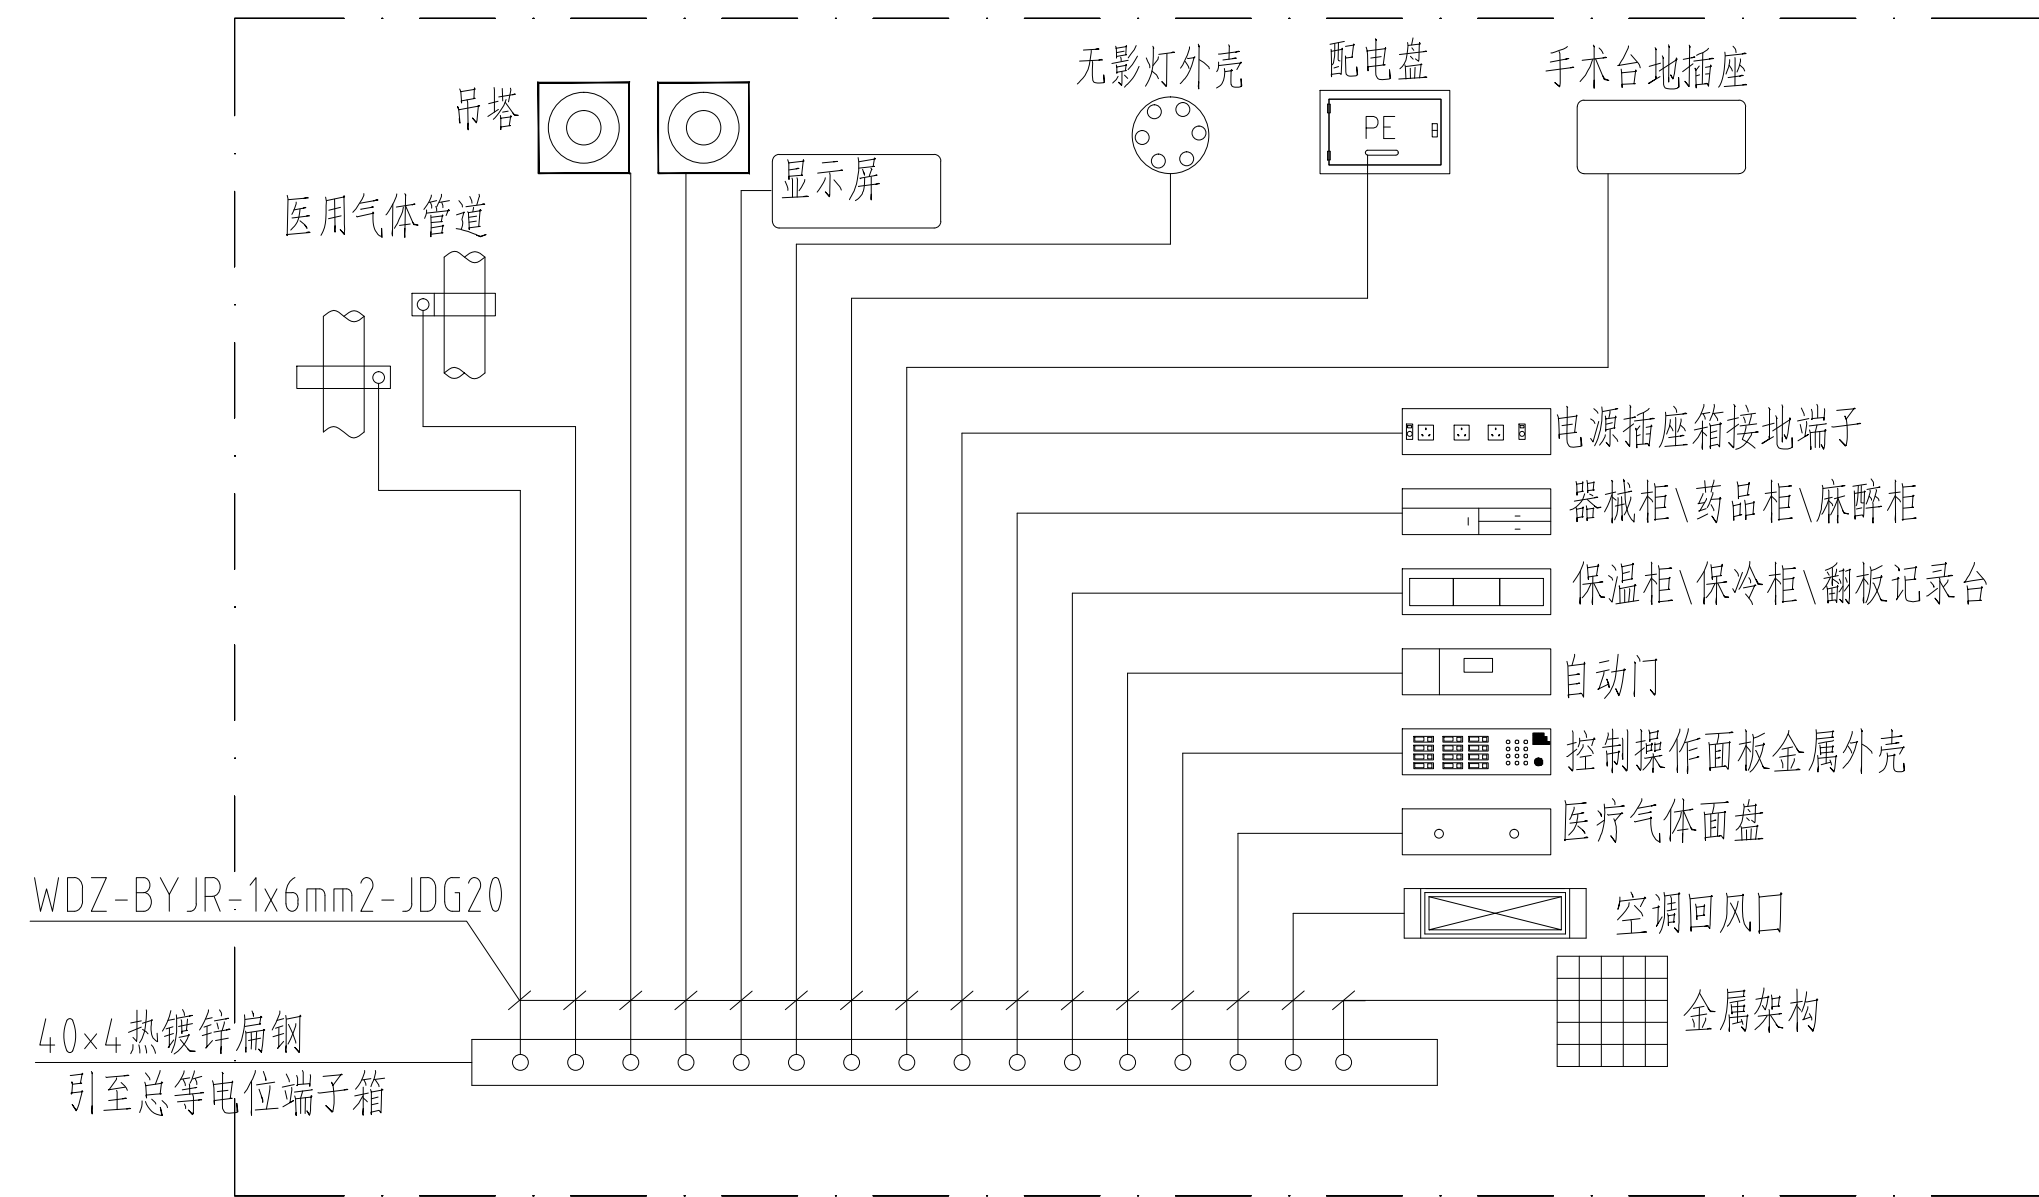


手术室局部等电位接地连接示意图

配电柜配电图(供参考)

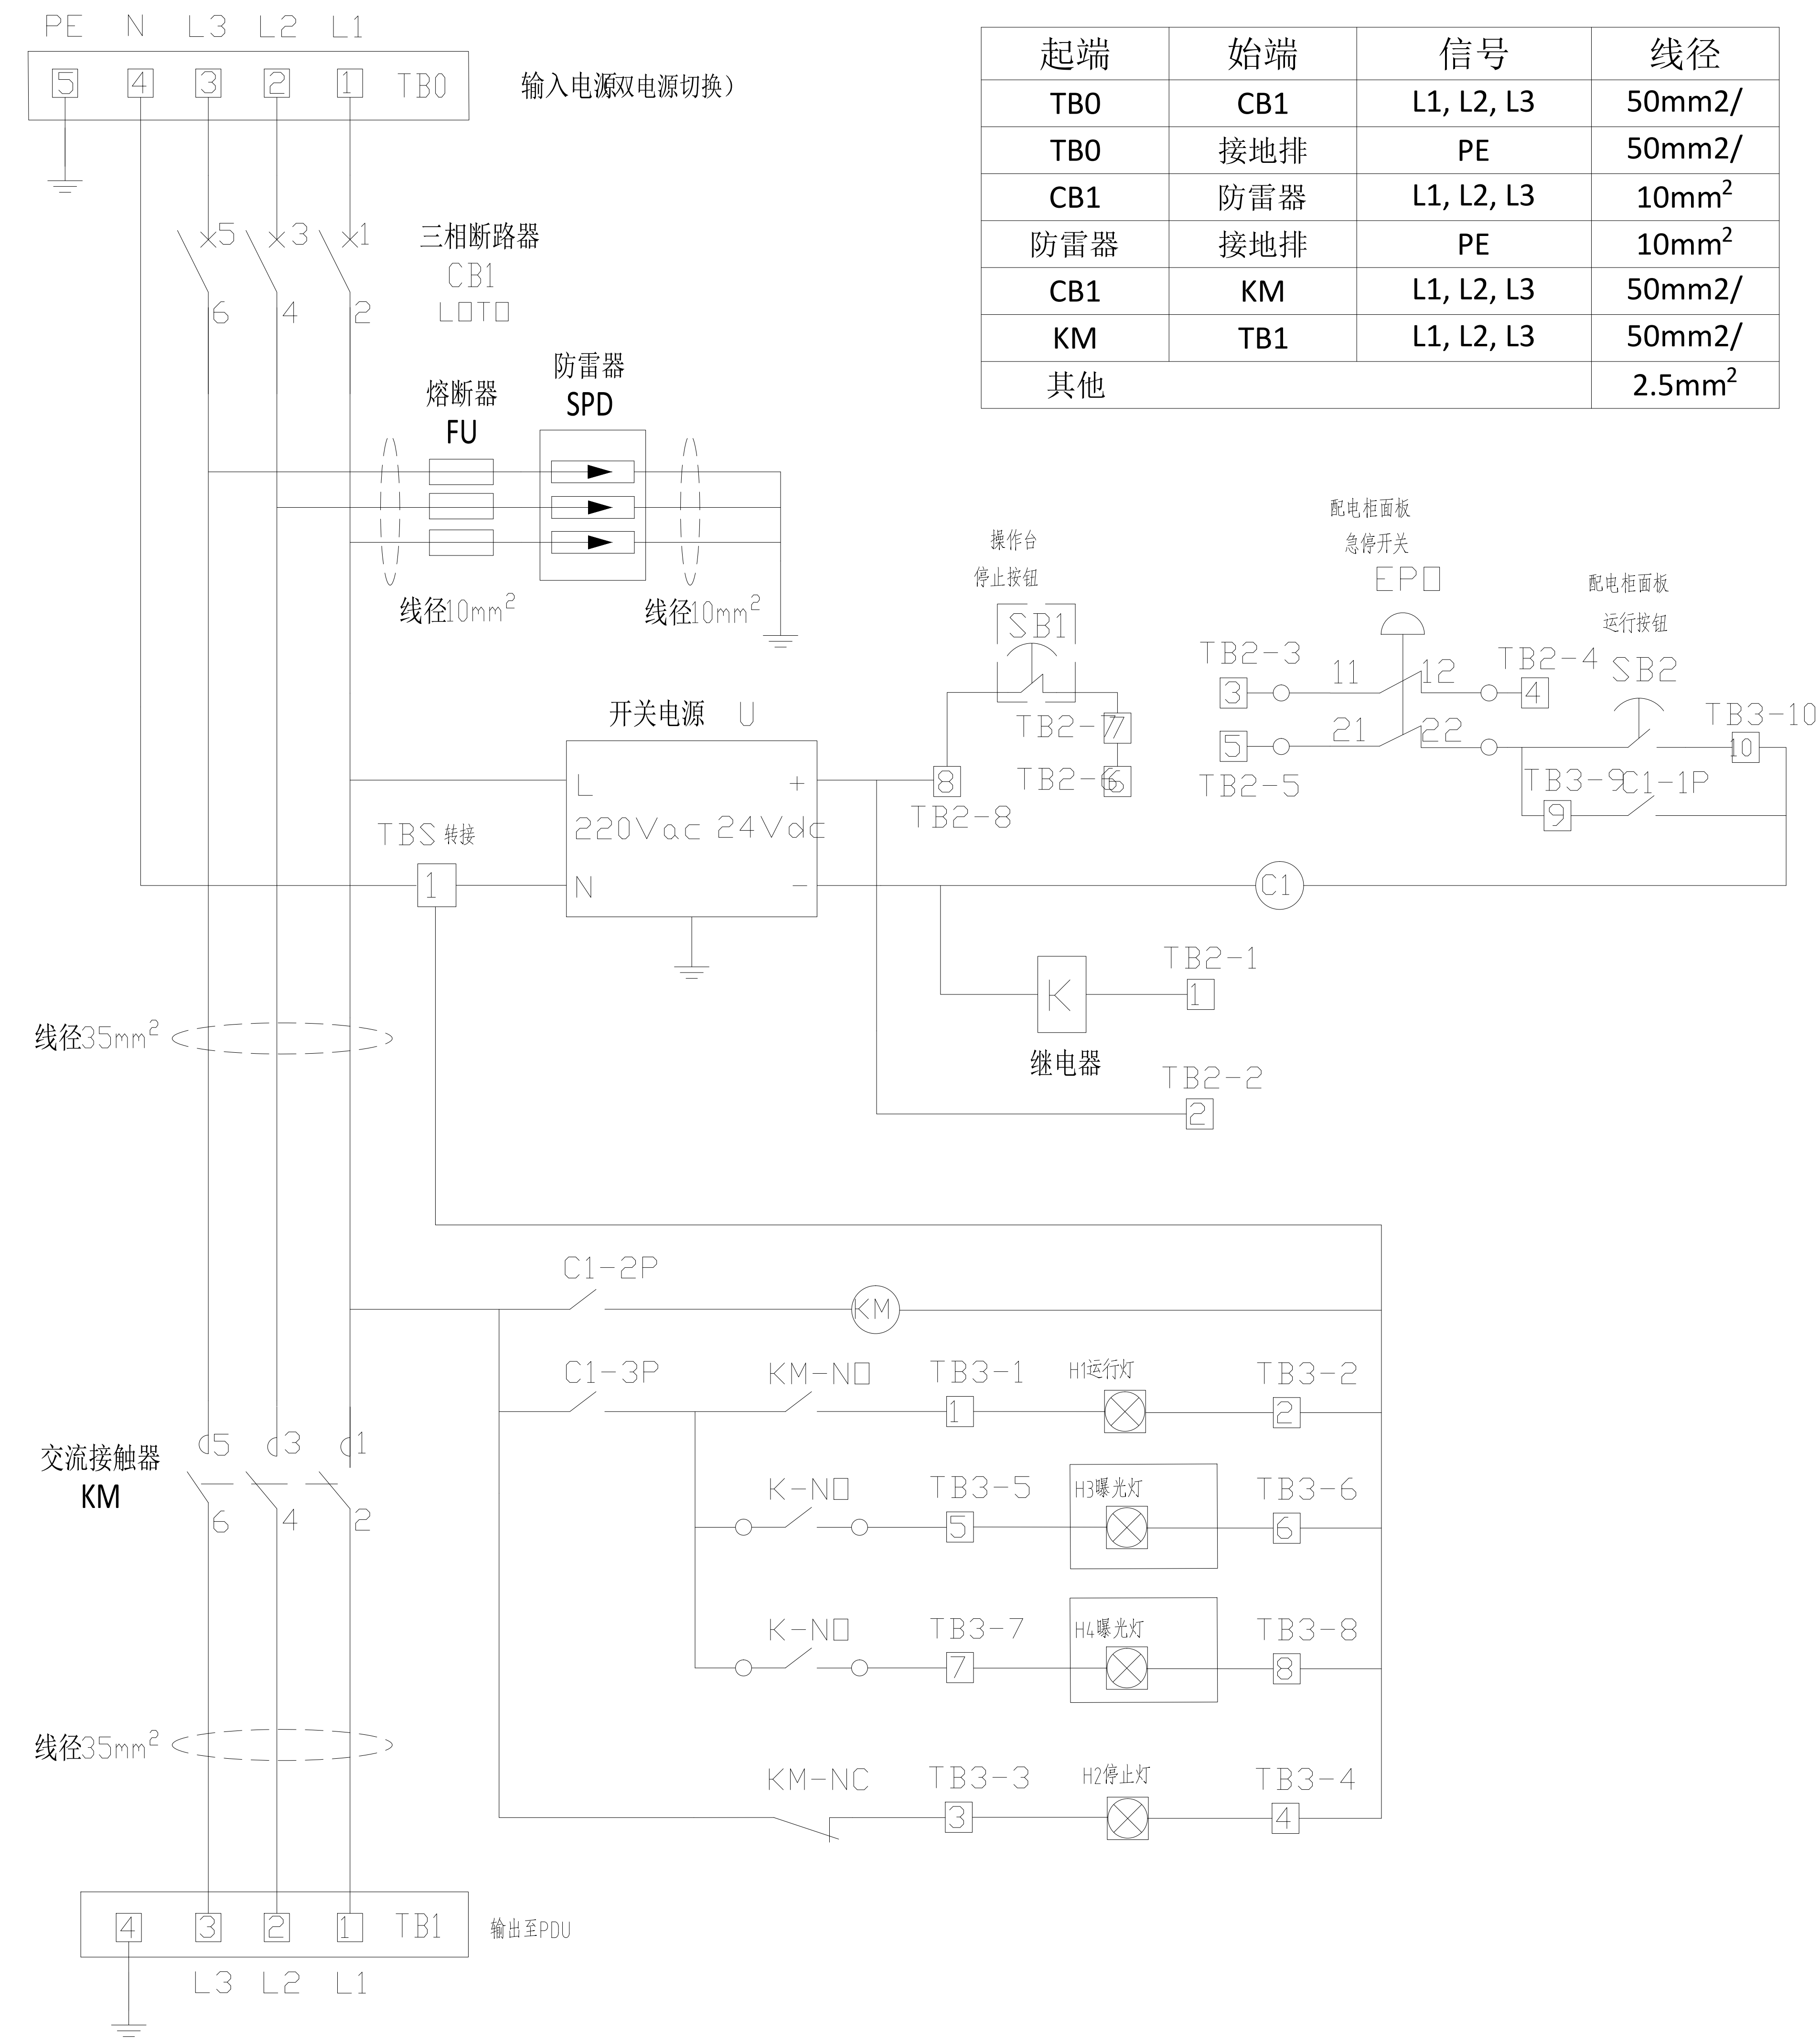

起端	始端	信号	线径
TB0	CB1	L1, L2, L3	50mm ² /
TB0	接地排	PE	50mm ² /
CB1	防雷器	L1, L2, L3	10mm ²
防雷器	接地排	PE	10mm ²
CB1	KM	L1, L2, L3	50mm ² /
KM	TB1	L1, L2, L3	50mm ² /
其他			2.5mm ²


接线端子说明

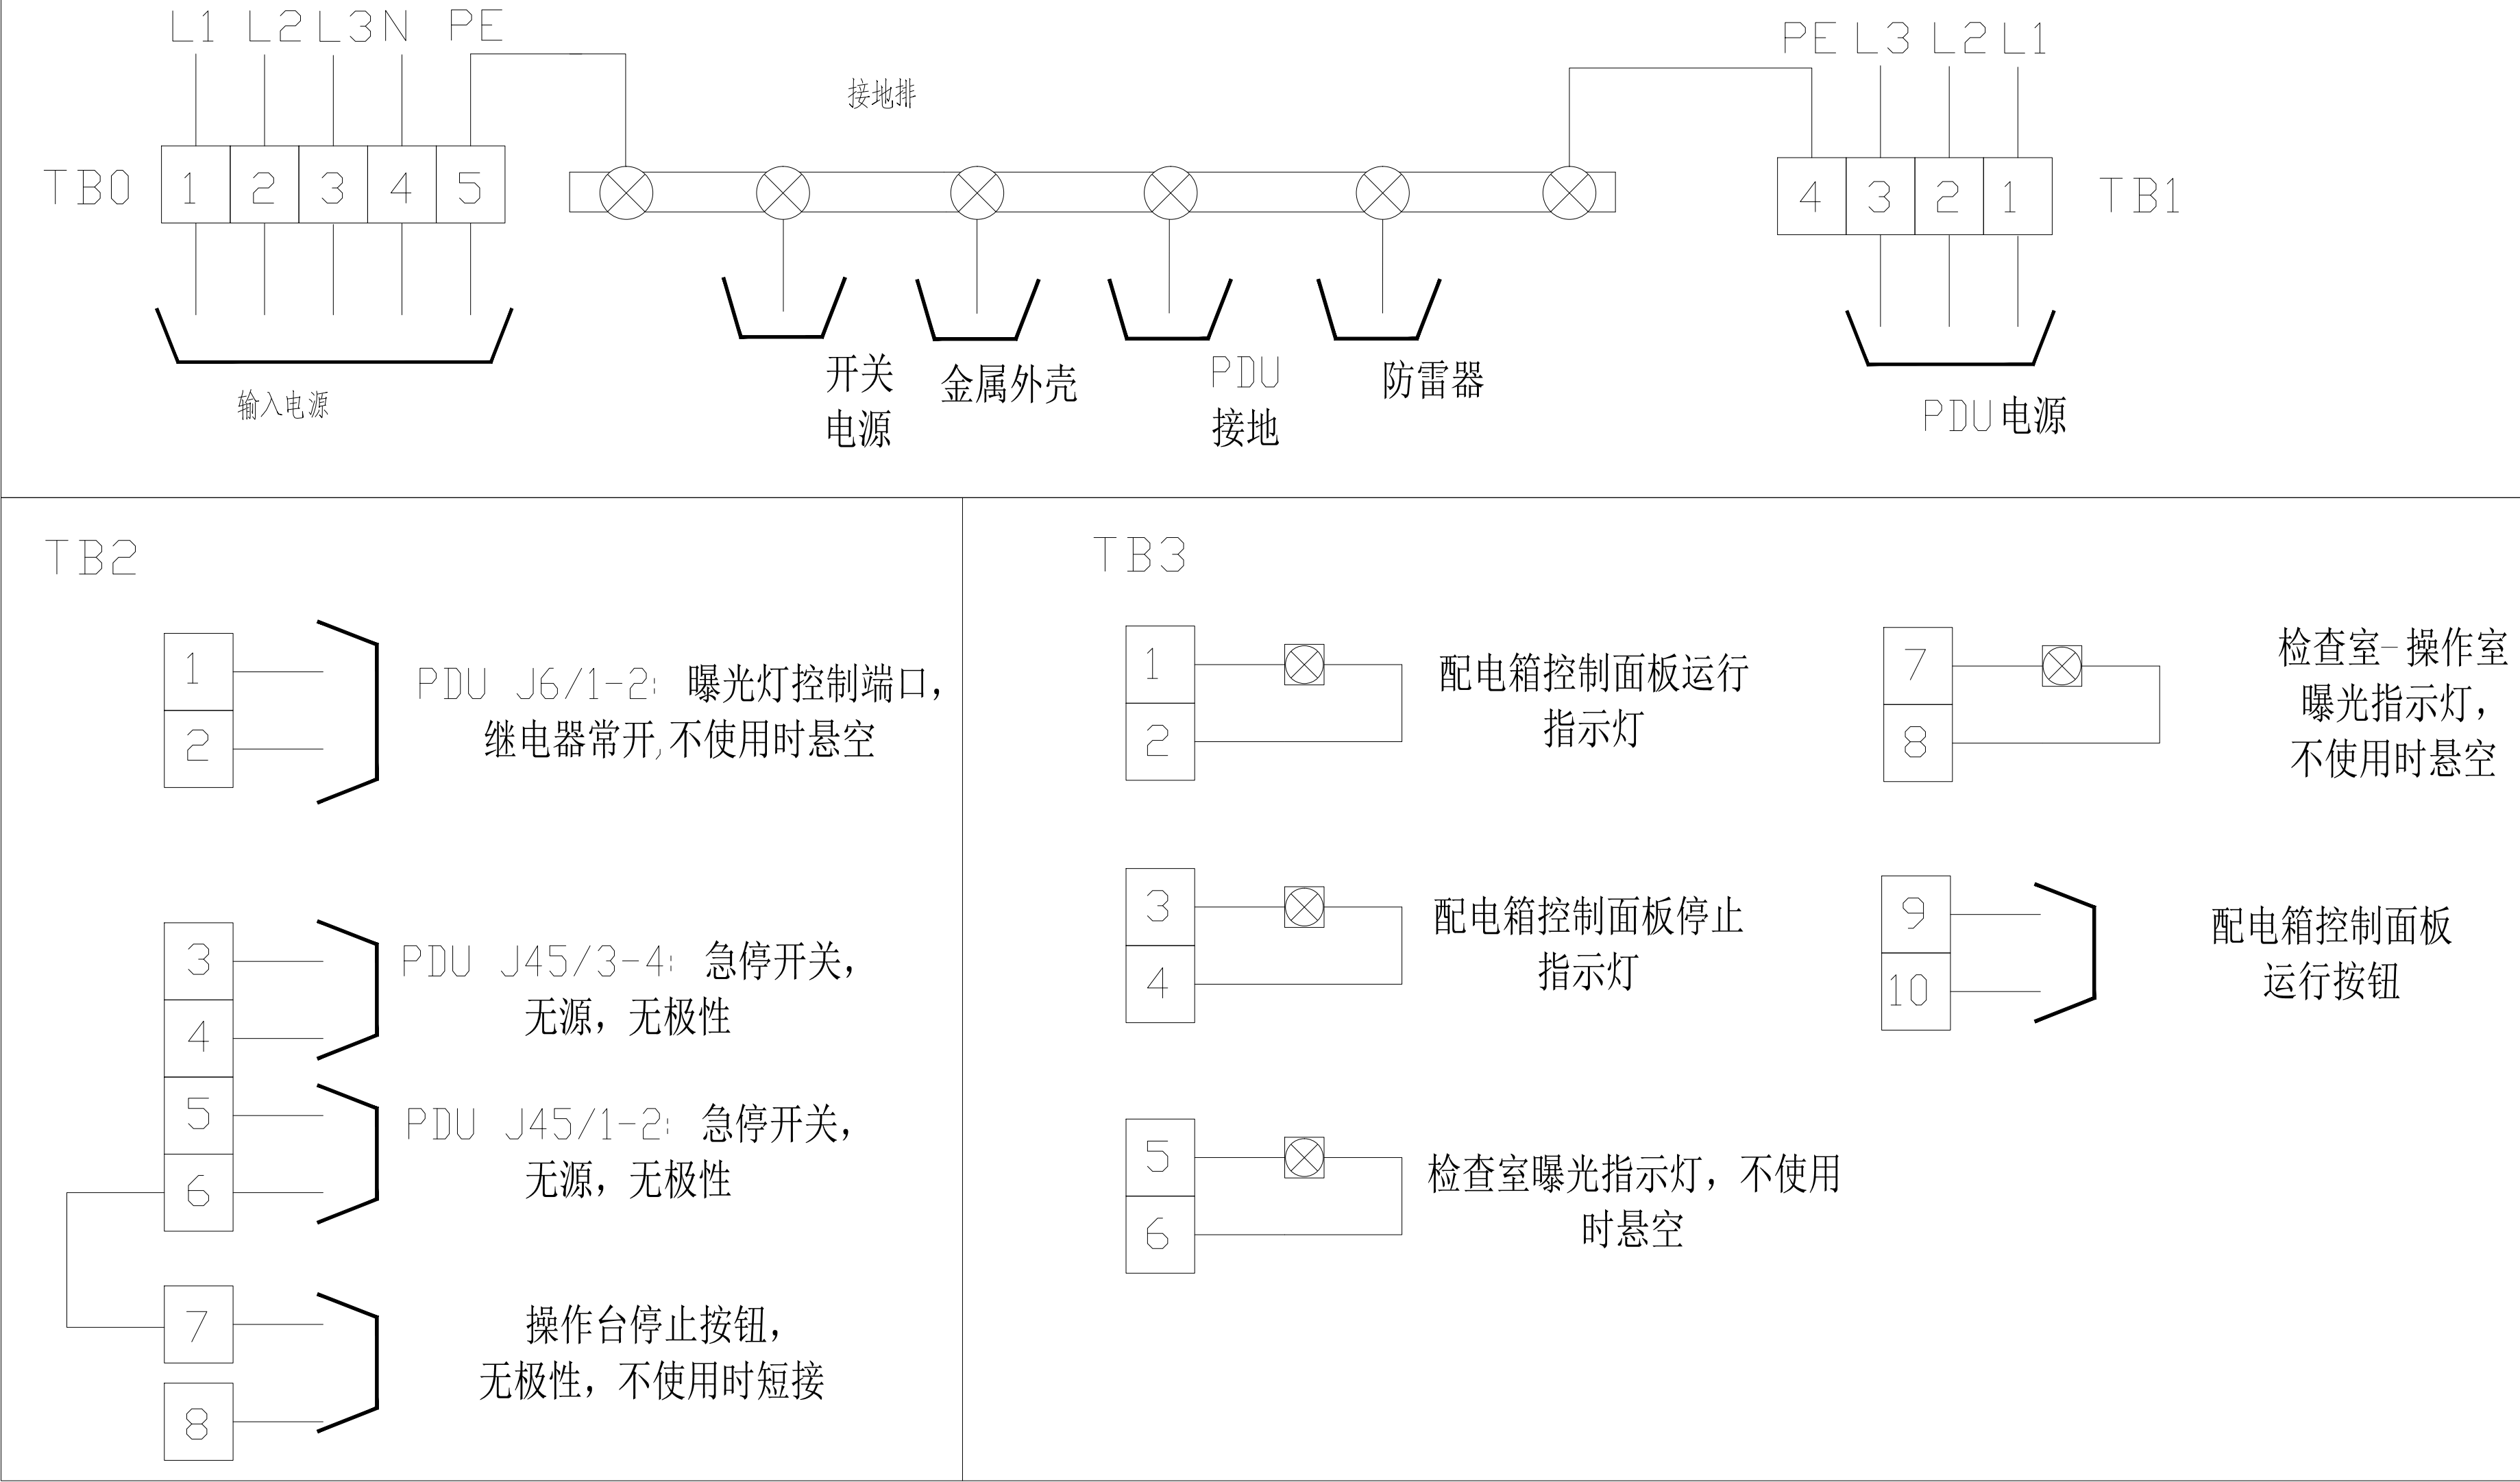

代号	名称	规格
TB0	接线端子	5个端子，支持线径 35-185mm ² （按进线线缆截面积决定）
TB1	接线端子	3个端子，支持线径>= 35mm ²
TB2	接线端子	8个端子，支持线径>= 2.5mm ² ，根据内部线缆选择
TB3	接线端子	11个端子，支持线径>= 2.5mm ² ，根据内部线缆选择
TBS	接线端子	1个端子，支持线径>= 2.5mm ² ，根据内部线缆选择
CB1	断路器	3相，100A, 456V, 50Hz, 承载1000A冲击电流>=10ms, 支持LOTO锁定
K	继电器	触点电压220Vac, 线圈电压24Vdc, 额定电流>=2A
KM	交流接触器	额定电流100A, 线圈电压220Vac, 456V, 50Hz,
C1	直流接触器	额定电流>=2A, 线圈电压24Vdc, 触点电压220Vac
U	开关电源	输入220V, 输出24V, 50Hz, 容量根据负载选择而定
SB1	按钮	停止按钮（操作台附近）：常闭，保持接触，24Vdc
SB2	按钮	运行按钮（配电柜面板）：常开，瞬时接触，24Vdc
EPO	急停开关	急停开关（配电柜面板）：2常闭触点，24Vdc
SPD	防雷器	工作电压>=456V, 50Hz, 二级
FU	熔断器	工作电压>=456V, 50Hz, 50A
H1	指示灯	绿色运行指示灯，242V, 50Hz（配电柜面板）
H2	指示灯	红色停止指示灯，242V, 50Hz（配电柜面板）
H3	射线警示灯	红色（扫描室防护门上方）
H4	射线警示灯	红色（扫描室与操作室之间的门上方）


配电柜符号图例			
	急停开关（2常闭触点）		继电器常开触点
	指示灯		接触器常开触点
	接线端子		接触器常闭触点
			按钮-常闭（保持接触）
			按钮-常开（瞬时接触）
			接触器线圈
			继电器线圈

- 注意：
- 配电柜准备及安装、连线由客户负责完成，图中所示所有元件及连线由客户提供。配电柜必须安装零、地接线端子排。原理图应贴在配电箱内，便于检修，且对电缆和各部件图中标号进行标识。
 - 进线电缆必须采用多股铜芯线，且电缆颜色和电气元件规格必须符合标准电气安装手册之规定。配电柜必须具备防开盖锁定功能（明锁扣），以确保电气安全作业之需。

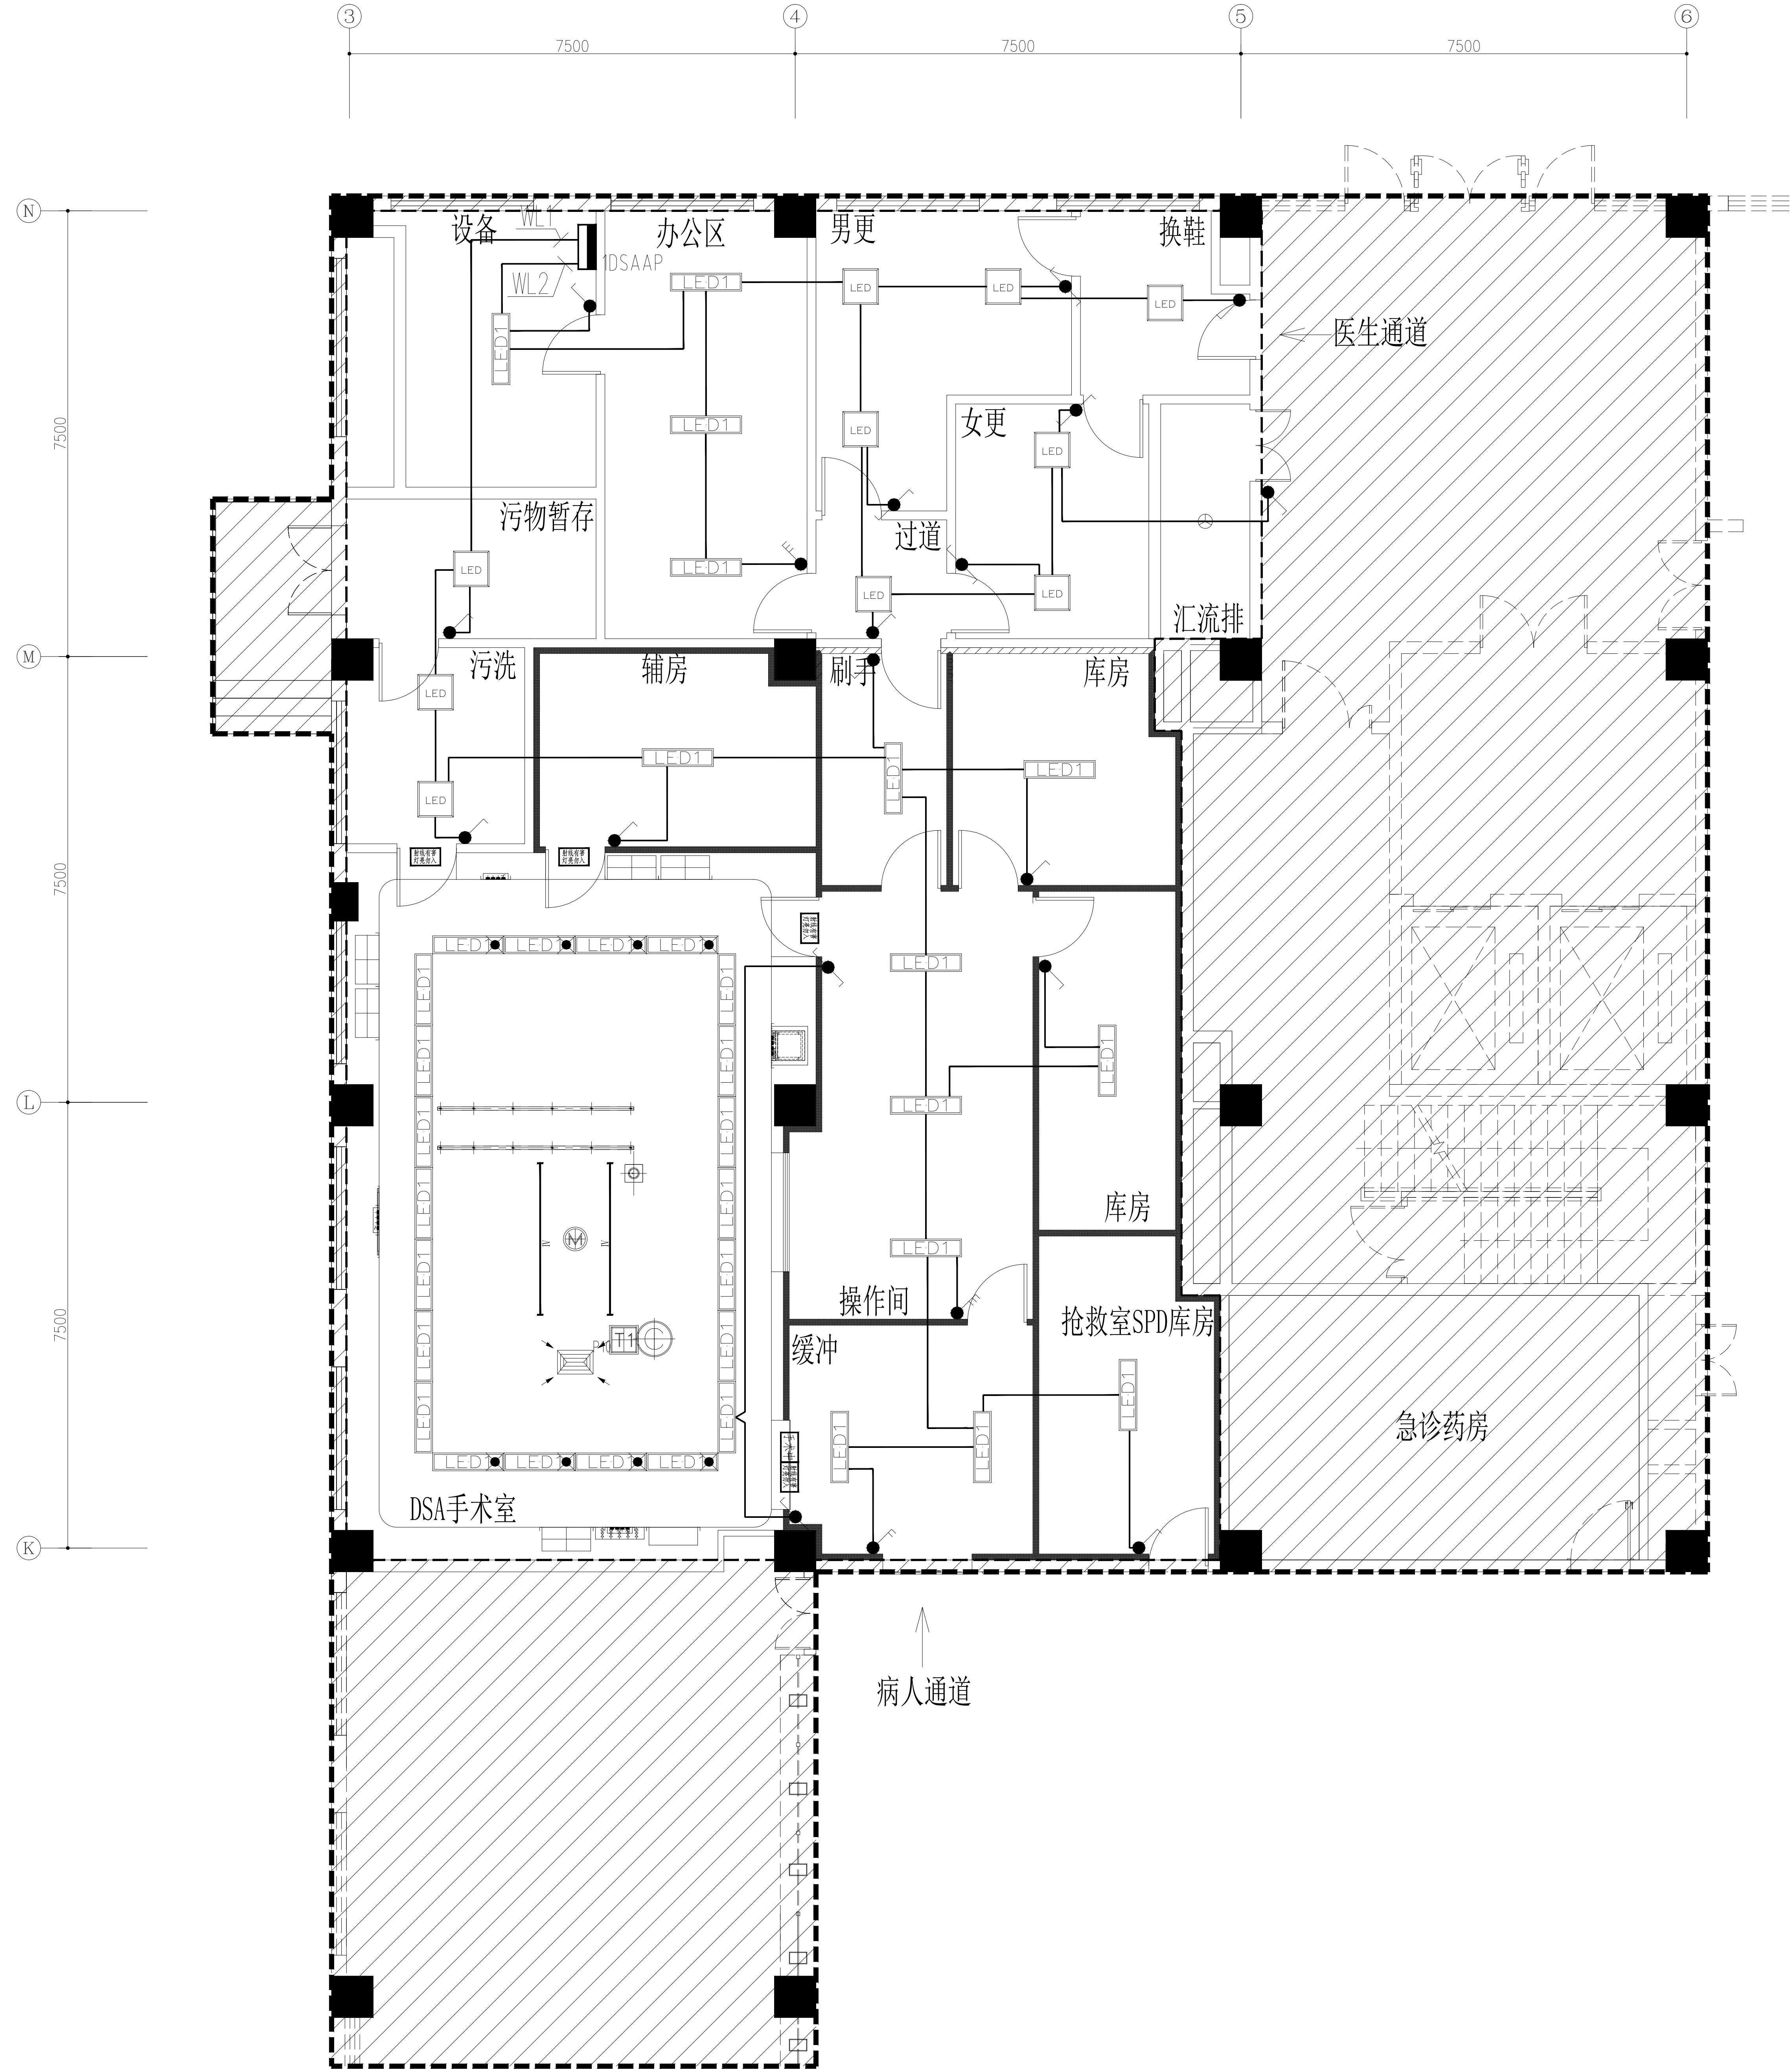


急诊中心一层DSA照明配电图 1:100

建筑设计单位: ARCHITECTURE DESIG UNIT		
出图章: CHARTERPROJECT SEAL		
版本: REVISION	序号: No.	日期: DATE
建设单位: CLIENT		
江苏润福实业有限公司		
项目: PROJECT NAME		
苏北人民医院开发区院区 改造工程		
图名: DRAWING TITLE		
急诊中心一层DSA照明配电图		
审定人: AUTHORIZED BY		
专业负责人: DISCIPLINE RESPONSIBLE BY		
项目负责人: PROJECT RESPONSIBLE BY		
校核人: CHECKED BY		
设计人: DESIGNED BY		
绘图: DRAWN BY		
图别: STATUS	电路	比例: SCALE A2 1:100
图号: DRAWING NO.	DS-07	日期: DATE 2026.02
文件名: FILE NAME	净化(系统)工程	

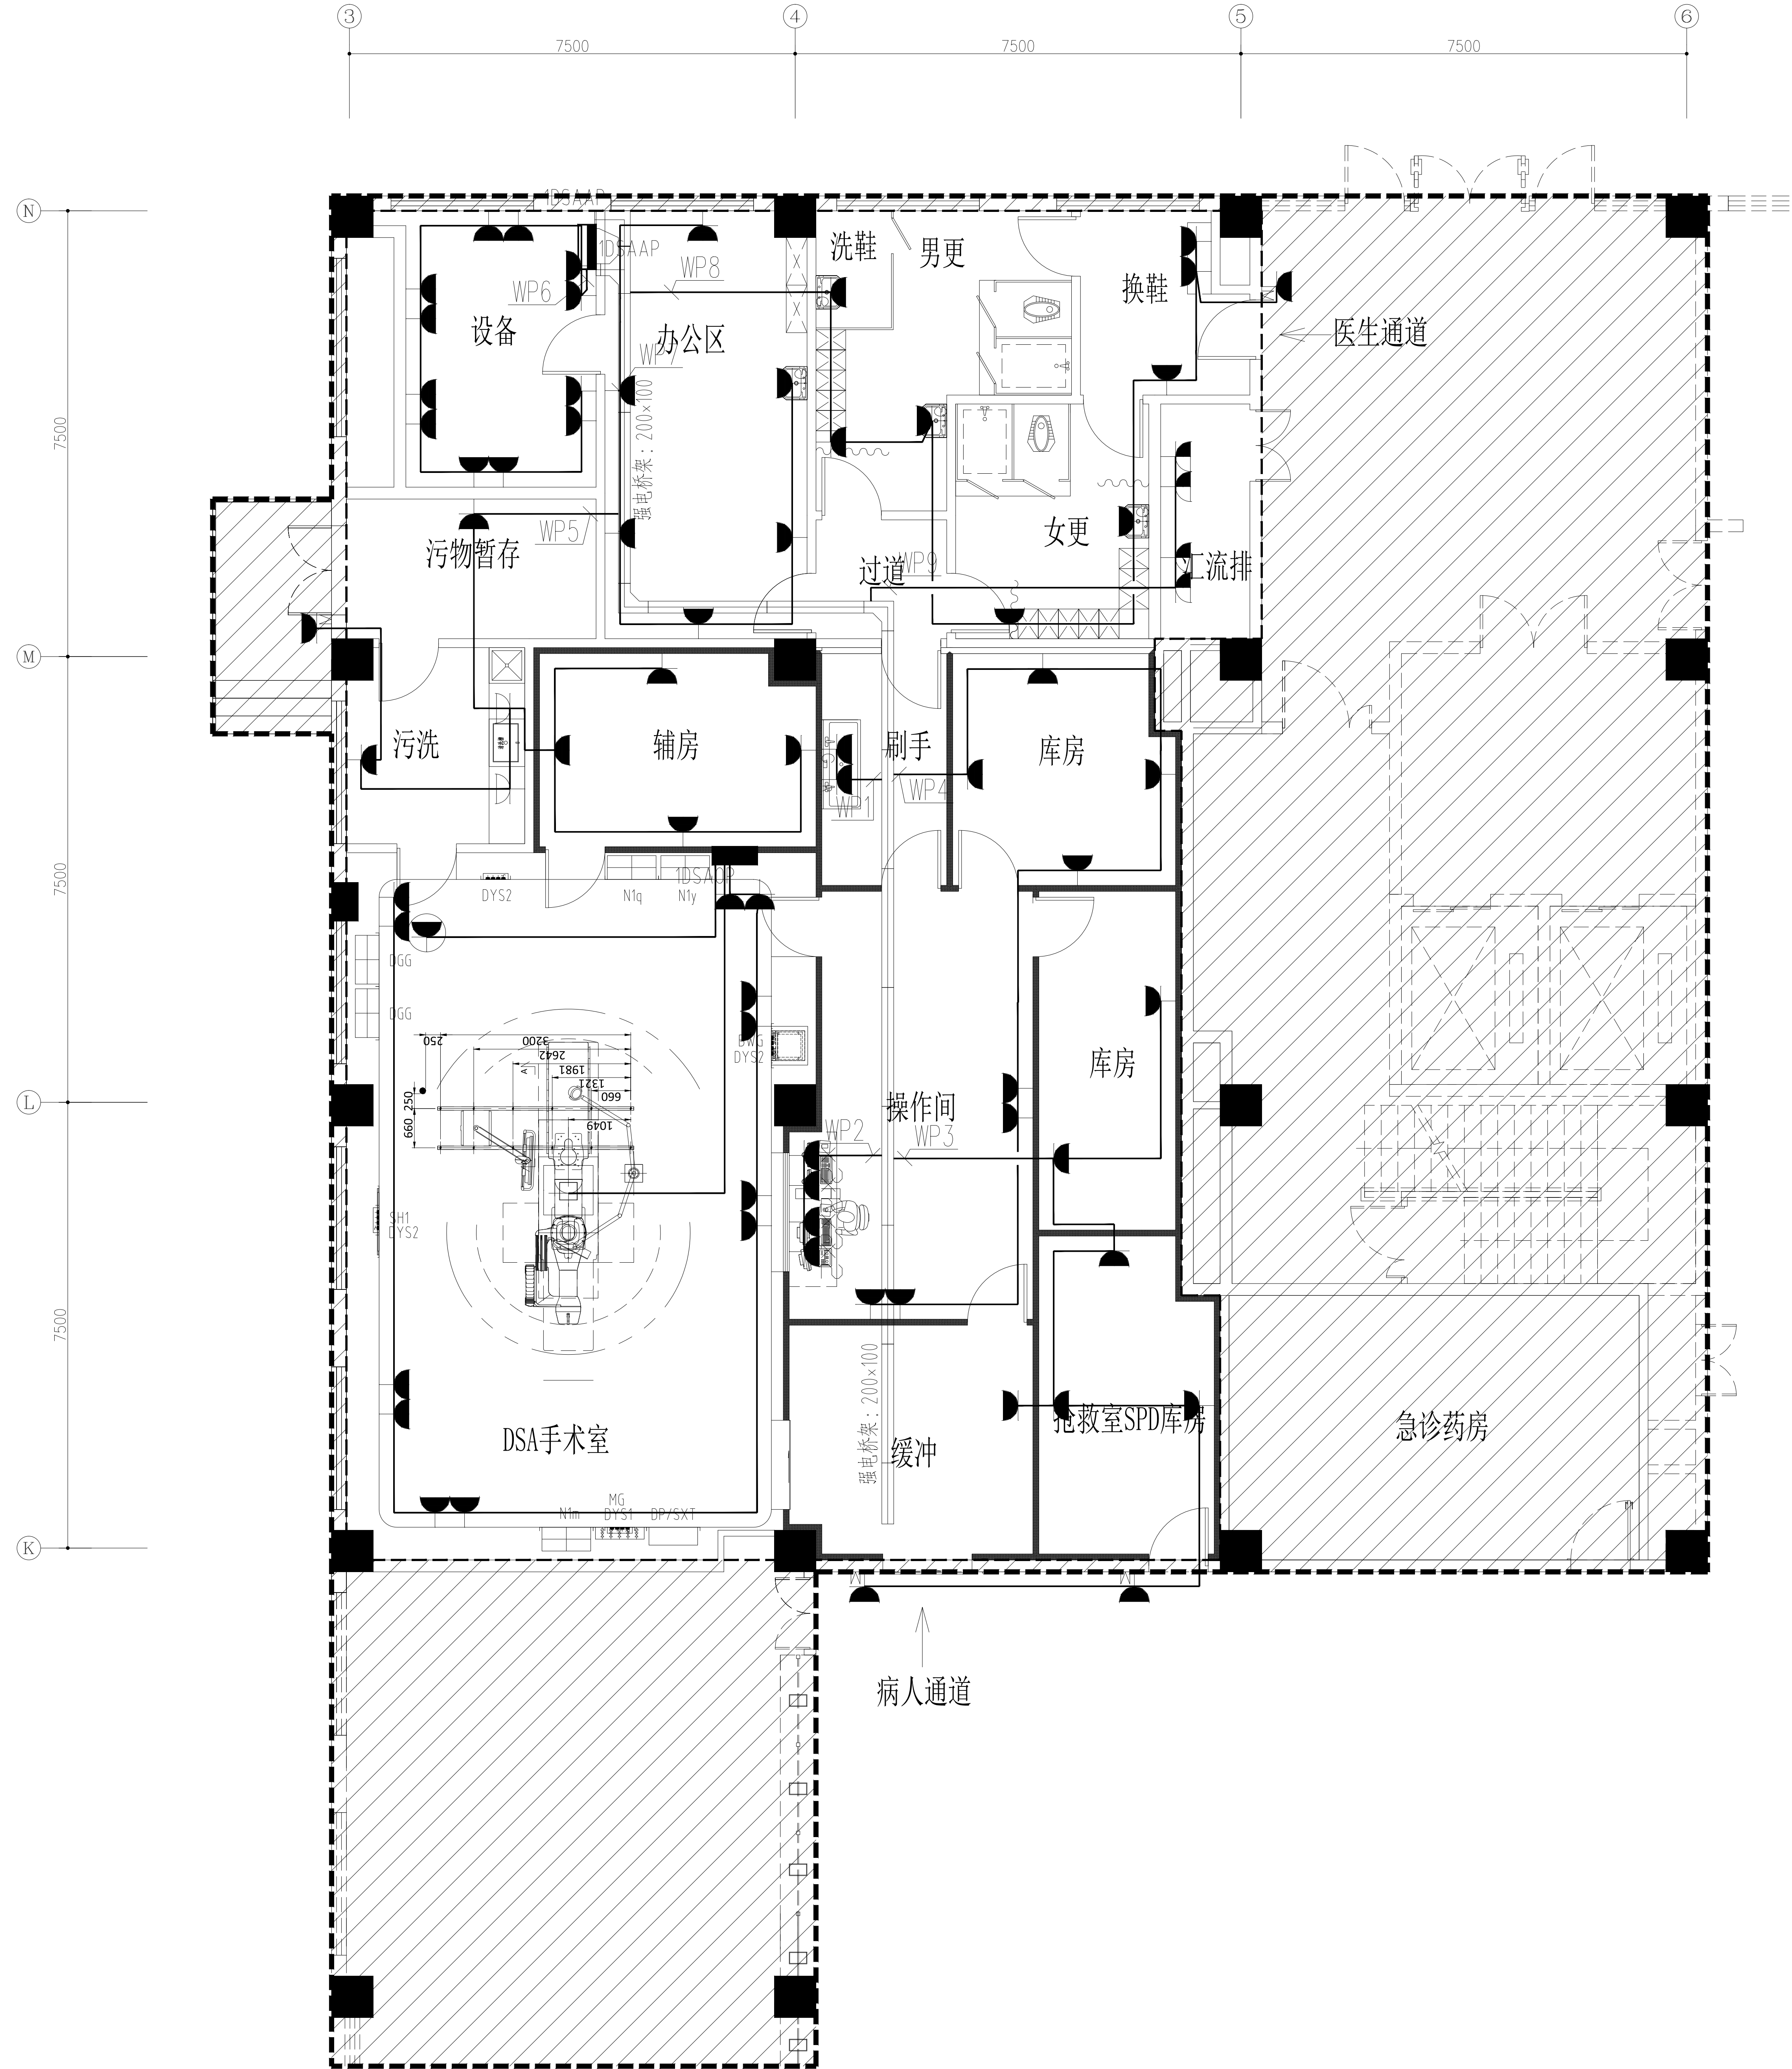

急诊中心一层DSA插座配电图 1:100

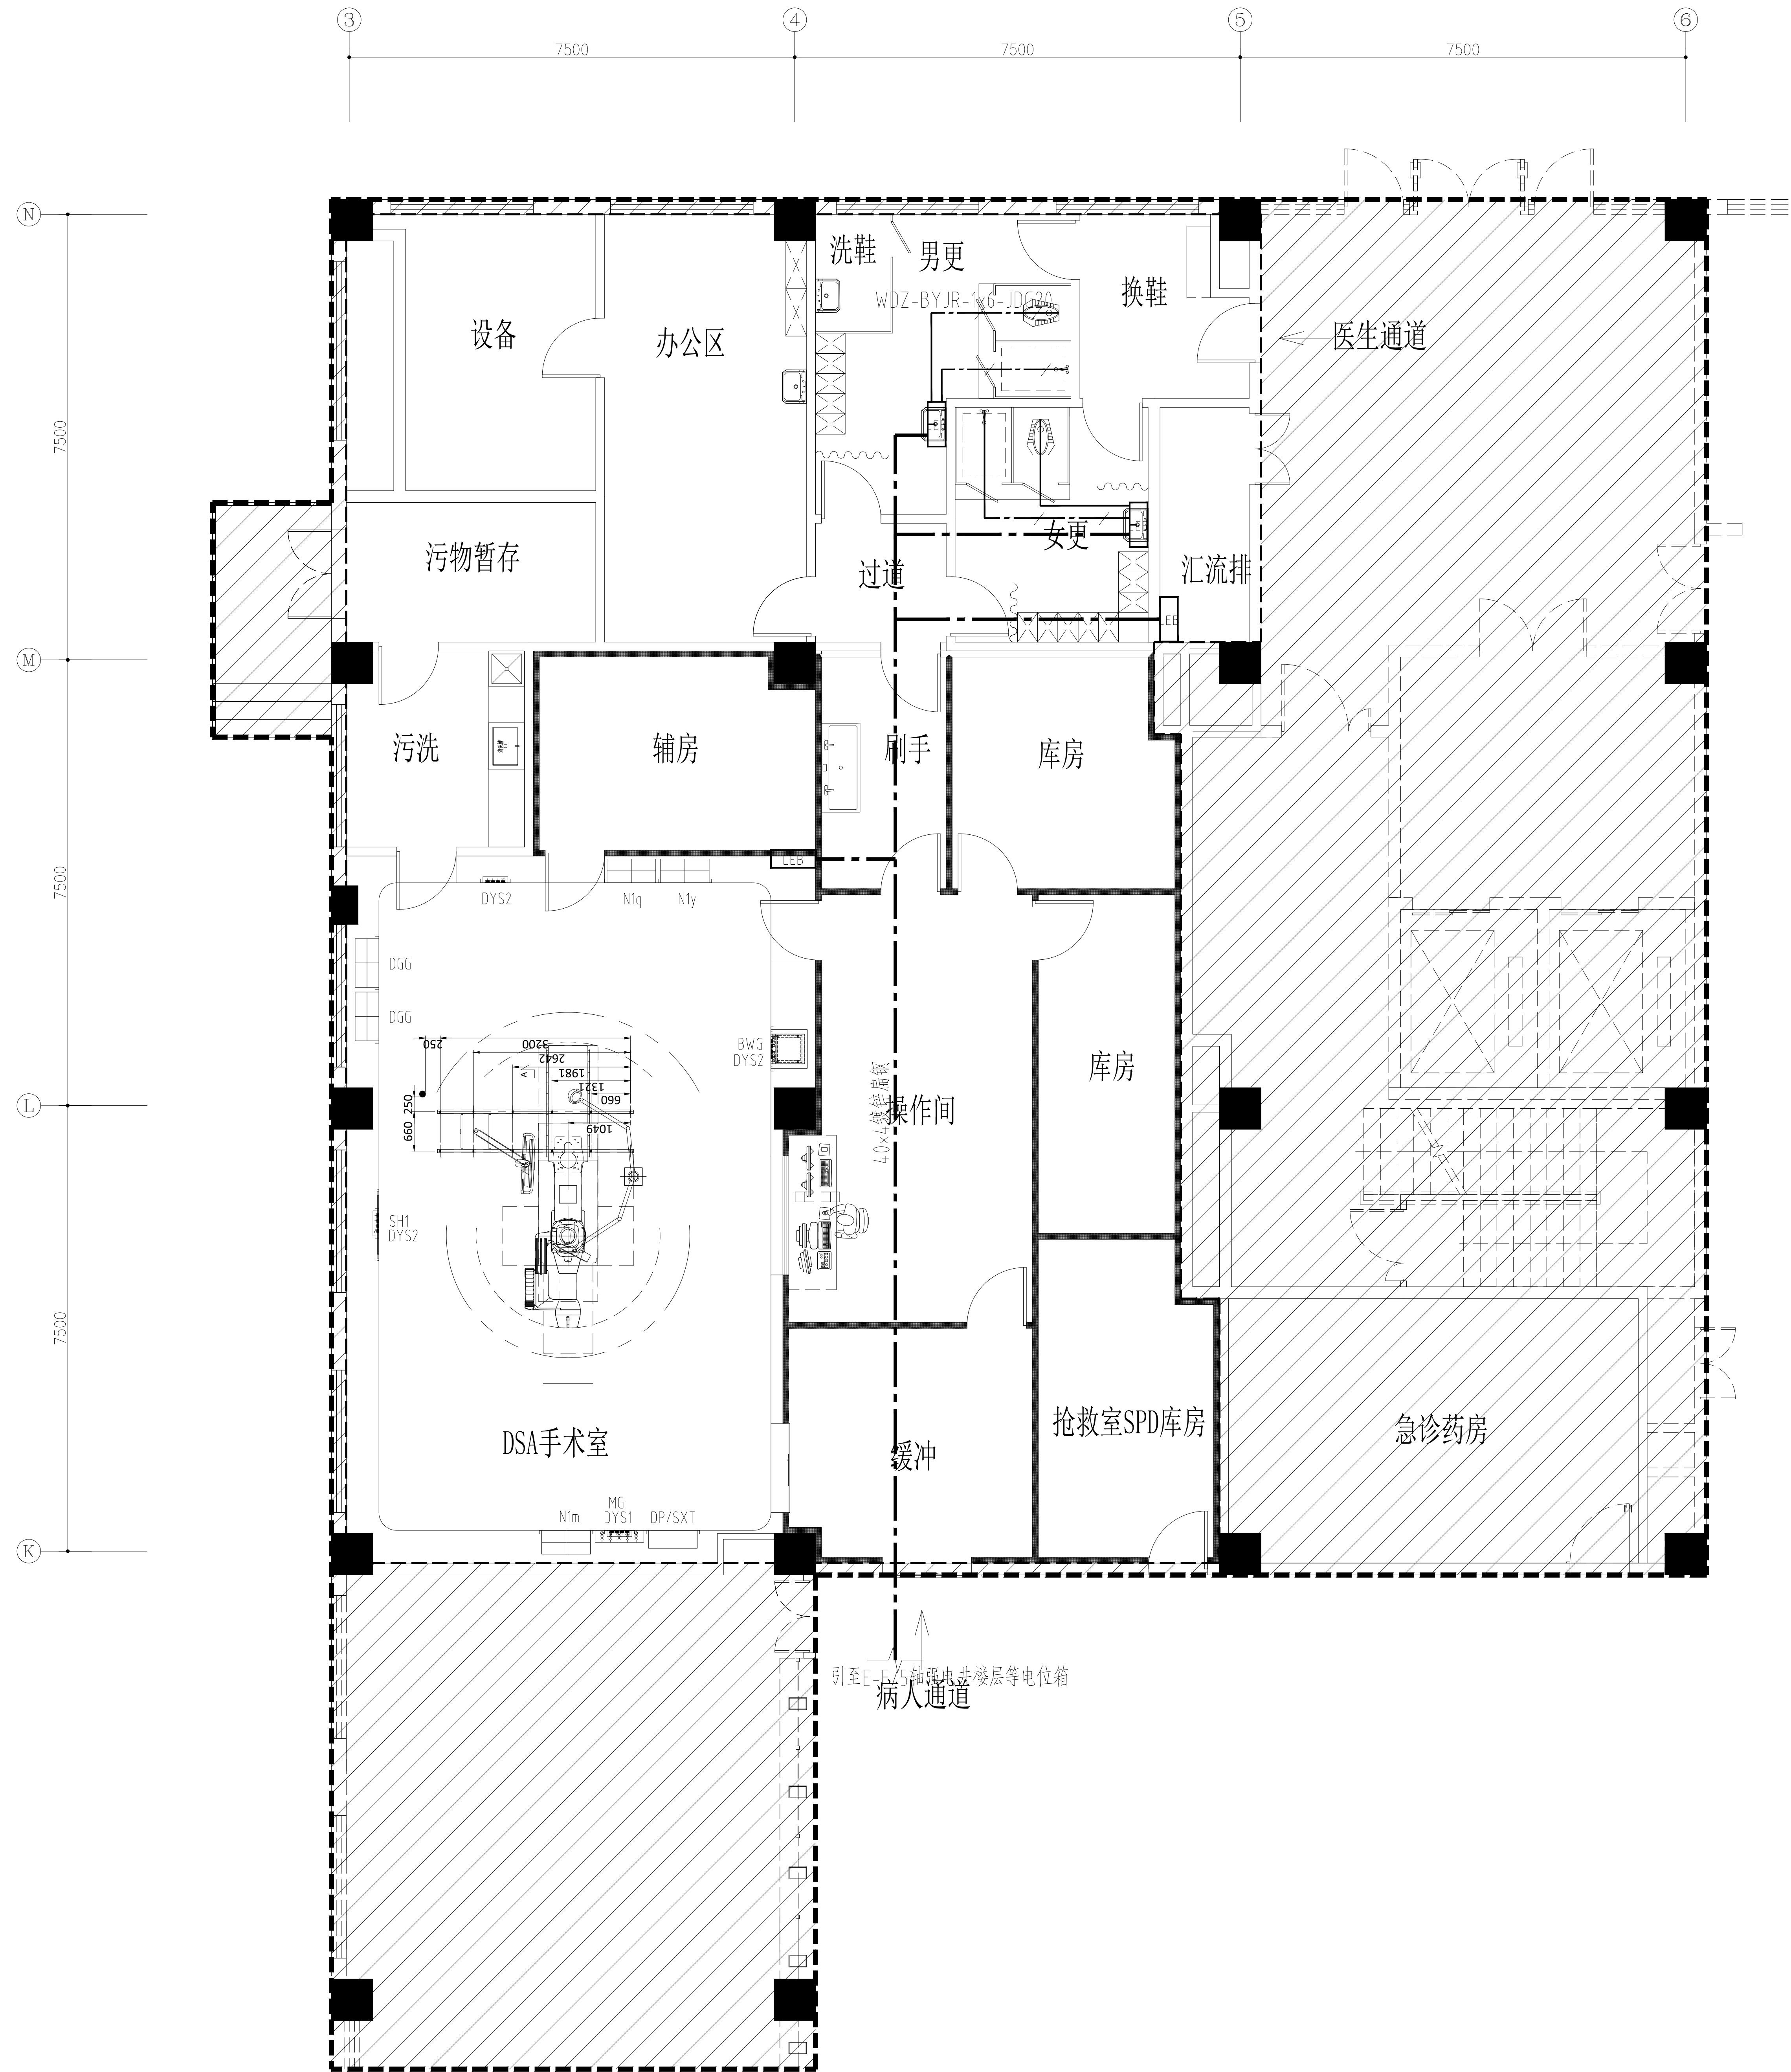

急诊中心一层DSA等电位平面图 1:100

建筑设计单位:
ARCHITECTURE DESIGN UNIT

出图章:
CHARTERPROJECT SEAL

版本:
REVISION

序号:
No.

日期:
DATE

建设单位:
CLIENT

江苏润福实业有限公司

项目:
PROJECT NAME

苏北人民医院开发区院区
改造工程

图名:
DRAWING TITLE

急诊中心一层DSA等电位平面图

审定人:
AUTHORIZED BY

专业负责人:
DISCIPLINE RESPONSIBLE BY

项目负责人:
PROJECT RESPONSIBLE BY

校核人:
CHECKED BY

设计人:
DESIGNED BY

绘图:
DRAWN BY


图别: 电施
STATUS

图号: DS-09
DRAWING NO.

日期: 2026.02
DATE

文件名: 净化(系统)工程
FILE NAME

比例: A2 1:100
SCALE

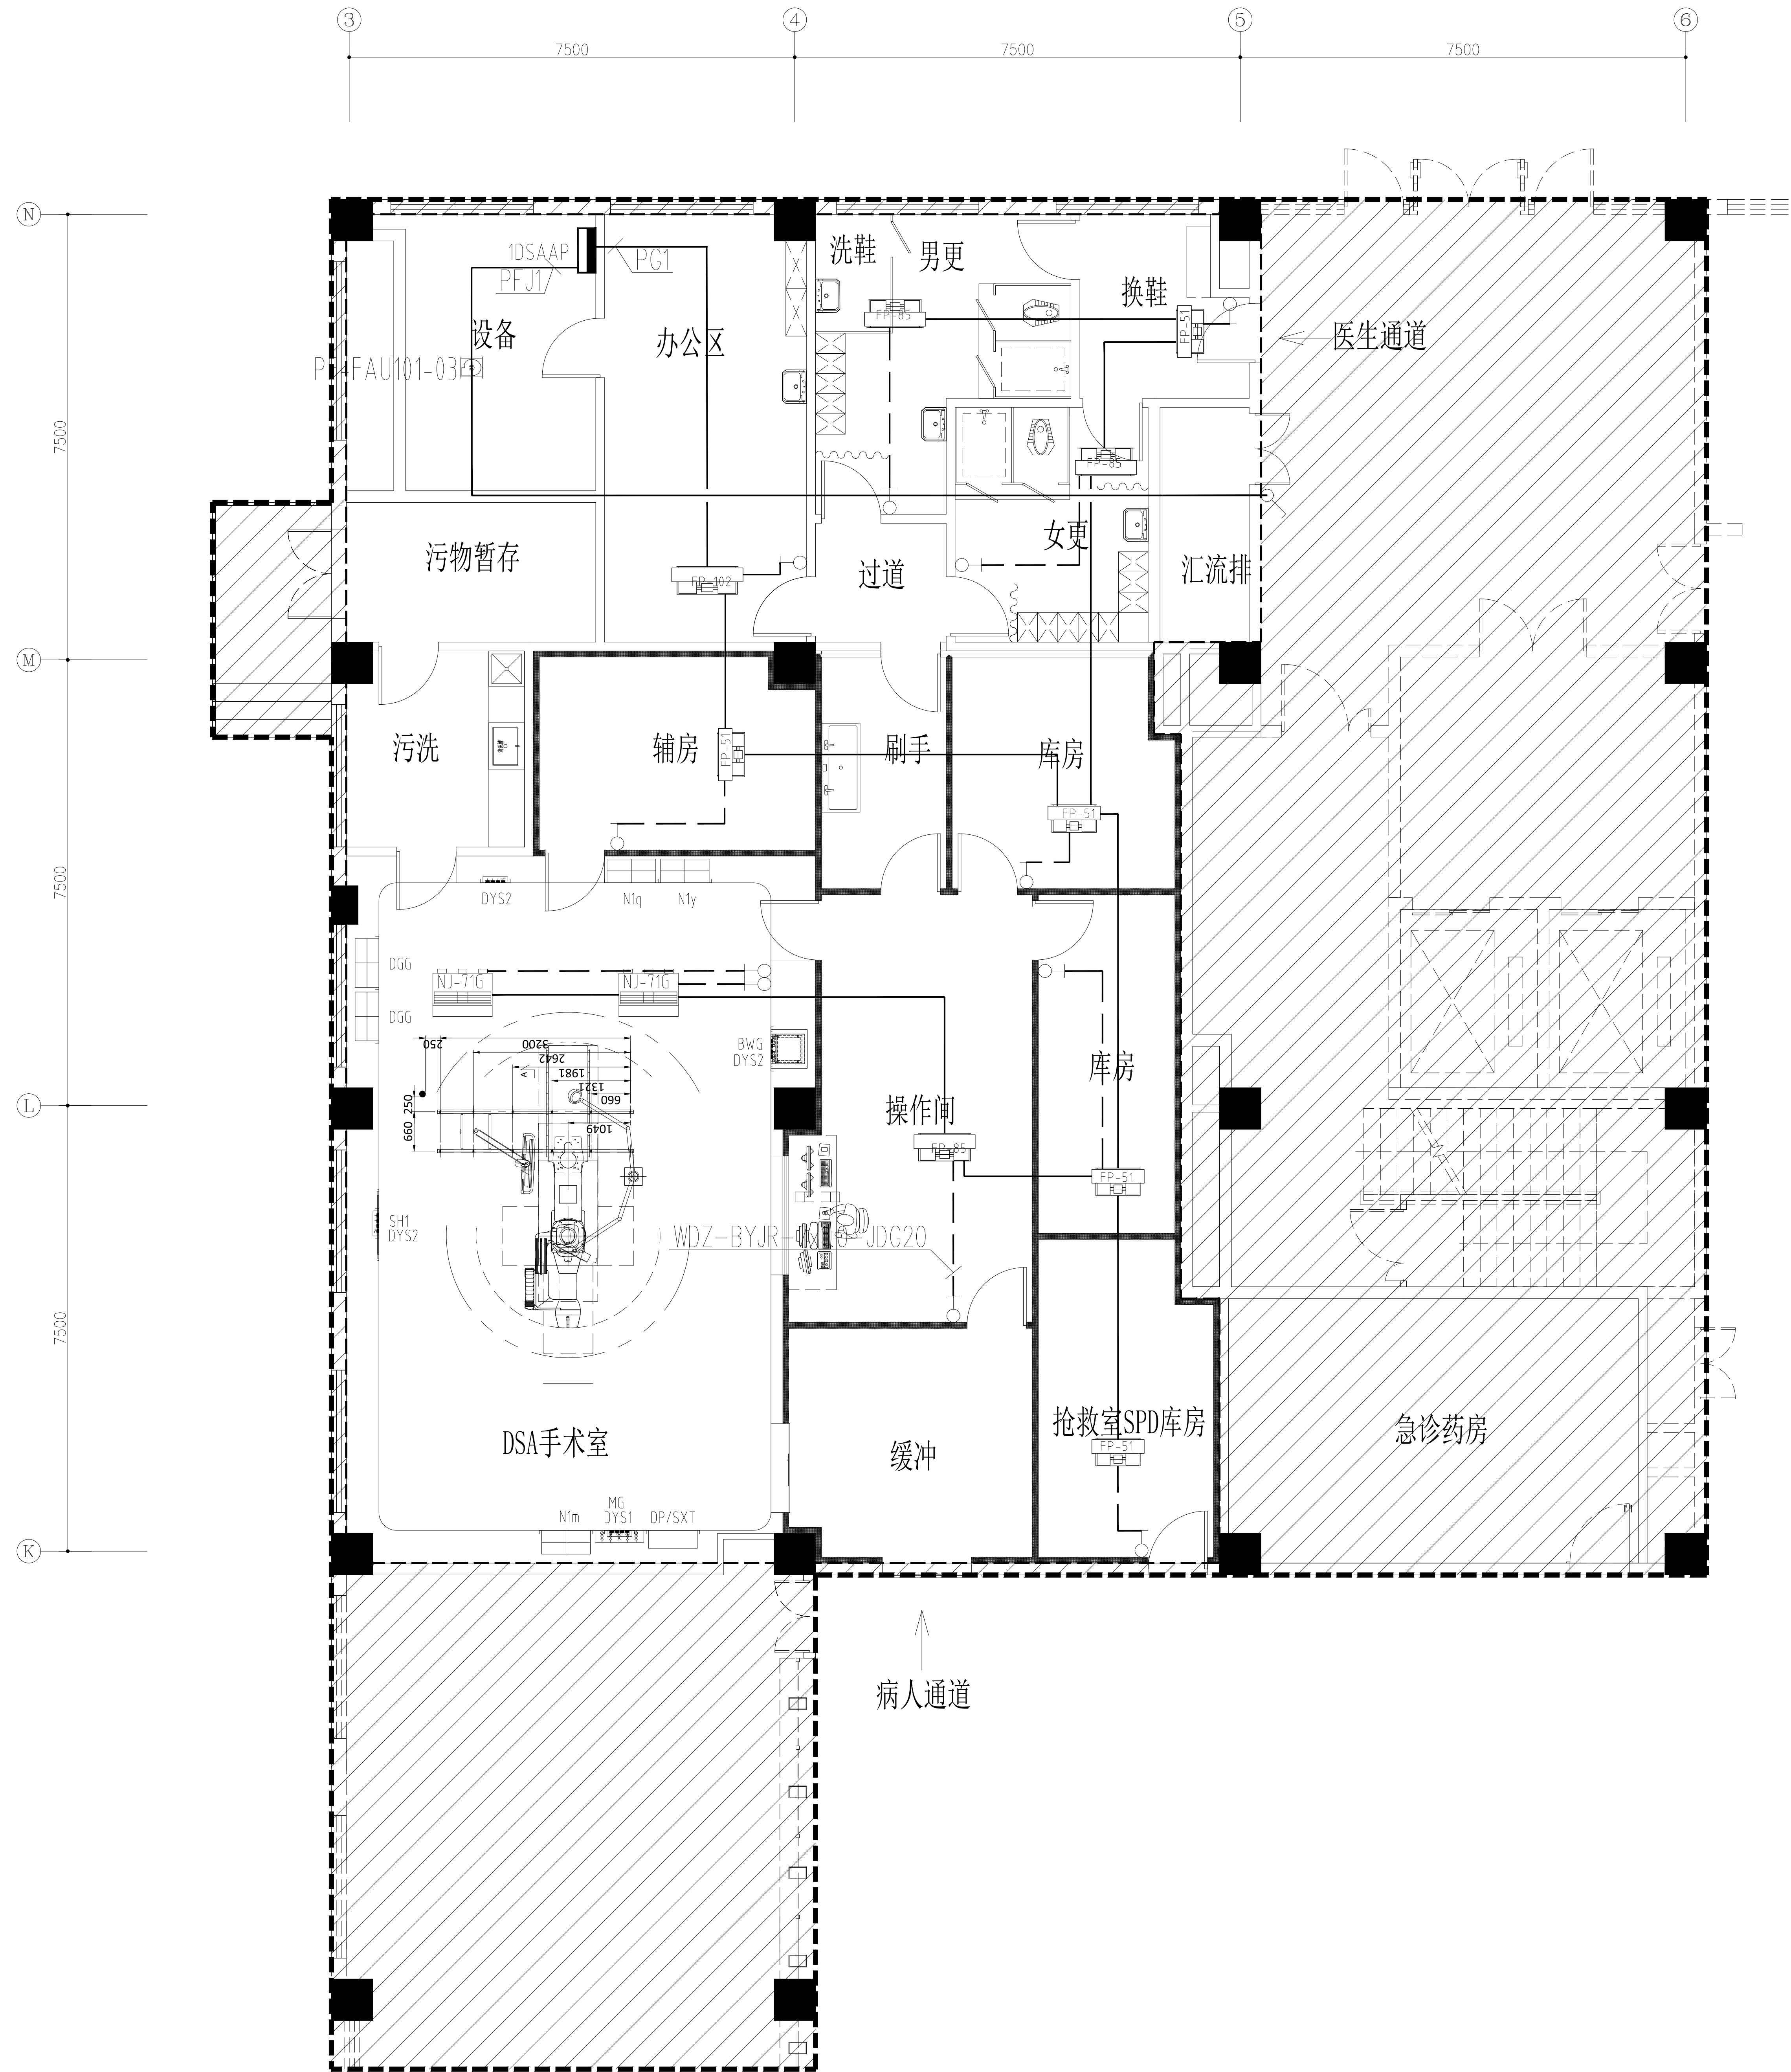

急诊中心一层DSA风机盘管配电图 1:100

建筑设计单位:
ARCHITECTURE DESIGN UNIT

出图章:
CHARTERPROJECT SEAL

版本:	序号:	日期:
REVISION	No.	DATE

建设单位:

江苏润福实业有限公司

项目:

PROJECT NAME

苏北人民医院开发区院区

改造工程

图名:

DRAWING TITLE

急诊中心一层DSA

风机盘管配电图

审定人:

AUTHORIZED BY

专业负责人:

DISCIPLINE RESPONSIBLE BY

项目负责人:

PROJECT RESPONSIBLE BY

校核:

CHECKED BY

设计:

DESIGNED BY

绘图:

DRAWN BY

图别:

STATUS

图号:

DRAWING NO.

文件:

FILE NAME

比例:

SCALE

日期:

DATE

2026.02

净化(系统)工程

DS-10

电施

A2_1:100