



中科院建筑设计研究院有限公司

工程设计图纸目录

工程名称 泰州市第三人民医院门诊中庭钢结构网架改造工程

设计阶段 施工图

子项名称 通用说明

建筑面积

设计编号 2458054 子项号

工程造价 XXXXXXXXX 万元

〈给 排 水 专 业〉											
序号	图号	图 名	图幅	序号	图号	图 名	图幅	序号	图号	图 名	图幅
1	水施-00c	图纸目录	A1	31				61			
2	水施-01c	给水排水设计总说明一	A1	32				62			
3	水施-02	给水排水设计总说明二	A1	33				63			
4	水施-03	室外给水排水设计总说明	A1	34				64			
5	水施-04a	中庭二层给排水、消防平面图	A2	35				65			
6	水施-05c	中庭三层给排水、消防平面图	A2	36				66			
7	水施-06	中庭采光顶给排水、消防平面图	A2	37				67			
8	水施-07c	系统图	A2	38				68			
9	水施-08a	室外给水、消防平面图	A1	39				69			
10				40				70			
11				41				71			
12				42				72			
13				43				73			
14				44				74			
15				45				75			
16				46				76			
17				47				77			
18				48				78			
19				49				79			
20				50				80			
21				51				81			
22				52				82			
23				53				83			
24				54				84			
25				55				85			
26				56				86			
27				57				87			
28				58				88			
29				59				89			
30				60				90			

■ 会 签 CONFIRMATION

方 案 S. D.		电 气 ELEC.	瞿燕华
建 筑 ARCH.	朱中新	暖 通 MECH.	侯玉华
结 构 STRUC.	郭红燕	给排水 PLUM.	郭红燕
热 力 THER.			

■ 备 注 NOTE

* 此图纸版权归本设计单位(ADCAS)所有

■ 修改说明 EDIT DESCRIPTION

中科院建筑设计研究院有限公司

设计出图专用章(8)

工程设计 甲 级 A111010021

城乡规划 甲 级 自资规甲字21110206

工程设计图纸报审专用章(8)

单位名称:中科院建筑设计研究院有限公司

证书编号:A111010021

资质等级:
市政行业执力工程甲级、建筑行业建筑工程甲级

有效期至:2025年12月31日

北京市规划和自然资源委员会监制 10434

■ 设计单位 DESIGN INSTITUTE

中科院建筑设计研究院有限公司
INSTITUTE OF ARCHITECTURE DESIGN & RESEARCH, CAS

- 建筑行业（建筑工程） 甲级 （A111010021）
- 城乡规划资质甲级 （自资规甲字 21110206）
- 市政行业（热力工程） 专业甲级 （A111010021）

■ 设计签字 SIGNATURE

	姓 名 NAME TYPED	签 名 SIGNATURE
项目负责人 PROJECT LEADER	朱中新	朱中新
专业负责人 DISCIPLINE CHIEF	胡红燕	郭红燕
审定人 APPROVED BY	朱中新	朱中新
审核人 EXAMINED BY	胡红燕	郭红燕
校对人 CHECKED BY	胡秋平	胡秋平
设计人 DESIGNED BY	杨彬彬	杨彬彬
制图人 DRAWN BY	杨彬彬	杨彬彬
方案设计 SCHEMATIC DESIGN		

■ 工程名称 PROJECT NAME

泰州市第三人民医院门诊中庭钢结构网架改造工程


■ 子项名称 SUB-PROJECT NAME

中庭采光顶改造

■ 图纸名称 DRAWING NAME

图纸目录

阶段 PHASE	施工图	设计编号 PROJECT NO.	2558048
日期 DATE	2025. 06	子项号 SUB-PROJECT NO.	
比例 SCALE	1:100	图号 DRAWING NO.	水施-00c

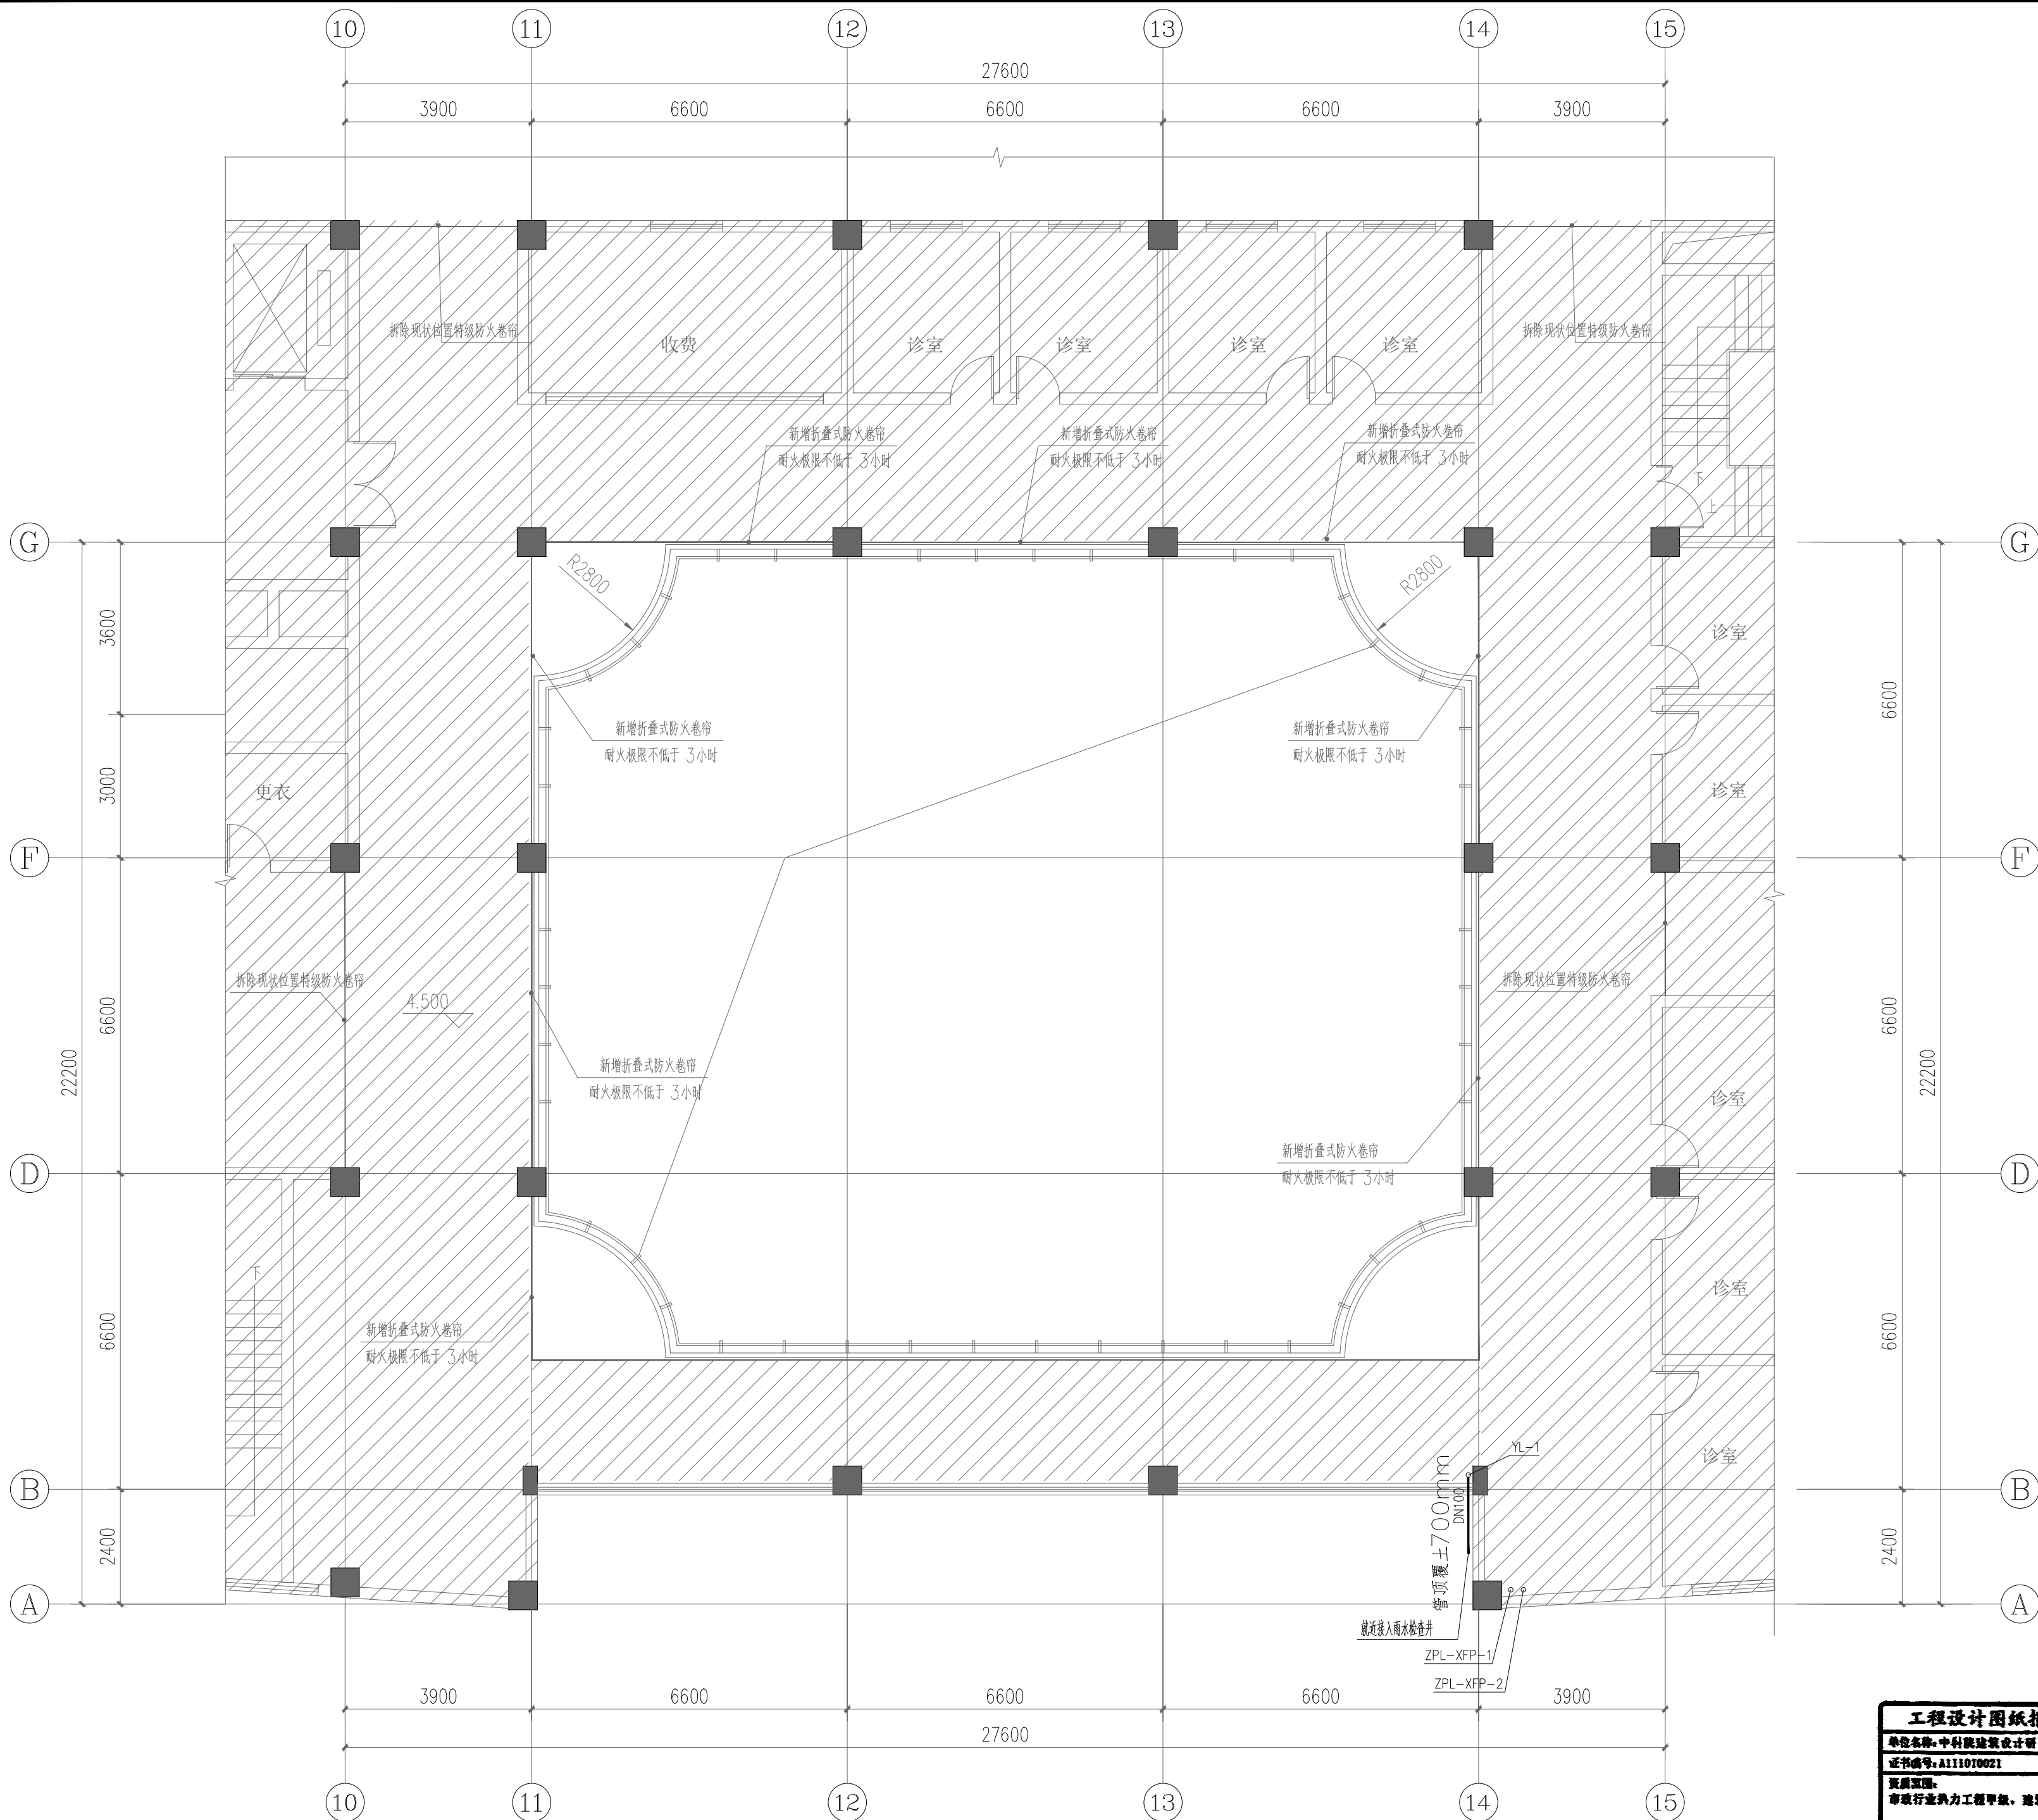

中庭二层给排水、消防平面图 1:100

会 签 CONFIRMATION			
方 案 S.D		电 气 ELEC.	瞿荣华
建 筑 ARCH.	书玲	暖 通 MECH.	仇玉成
结 构 STRU.	马成印	给排水 PLUM.	胡红燕
热 力 THER.			

■ 备 注 NOTE

* 此图纸版权归本设计单位 (ADCAS) 所有



■ 修改说明 EDIT DESCRIPTION

中科院建筑设计研究院有限公司
设计出图专用章(8)
工程设计 甲级 A111010021
城乡规划 甲级 自资规甲字21110206

■ 设计单位 DESIGN INSTITUTE



中科院建筑设计研究院有限公司
INSTITUTE OF ARCHITECTURE DESIGN & RESEARCH, CAS

- 建筑行业 (建筑工程) 甲级 (A111010021)
- 城乡规划资质甲级 (自资规甲字 21110206)
- 市政行业 (热力工程) 专业甲级 (A111010021)

■ 设计签字 SIGNATURE

	姓 名 NAME TYPED	签 名 SIGNATURE
项目负责人 PROJECT LEADER	朱中新	书玲
专业负责人 DISCIPLINE CHIEF	胡红燕	胡红燕
审定人 APPROVED BY	朱中新	书玲
审核人 EXAMINED BY	胡红燕	胡红燕
校对入 CHECKED BY	胡秋平	胡秋平
设计人 DESIGNED BY	杨彬彬	杨彬彬
制图人 DRAWN BY	杨彬彬	杨彬彬
方案设计 SCHEMATIC DESIGN		

■ 工程名称 PROJECT NAME

泰州市第三人民医院门诊中庭钢结构网架改造工程


■ 子项名称 SUB-PROJECT NAME


中庭采光顶改造

■ 图纸名称 DRAWING NAME

中庭二层给排水、消防平面图

阶段 PHASE	施工图	设计编号 PROJECT NO.	2558048
日期 DATE	2025. 06	子项号 SUB-PROJECT NO.	
比例 SCALE	见图	图号 DRAWING NO.	水施-04a

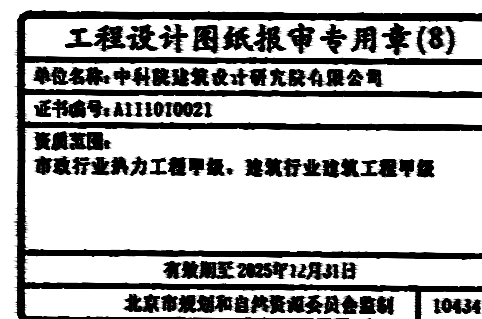

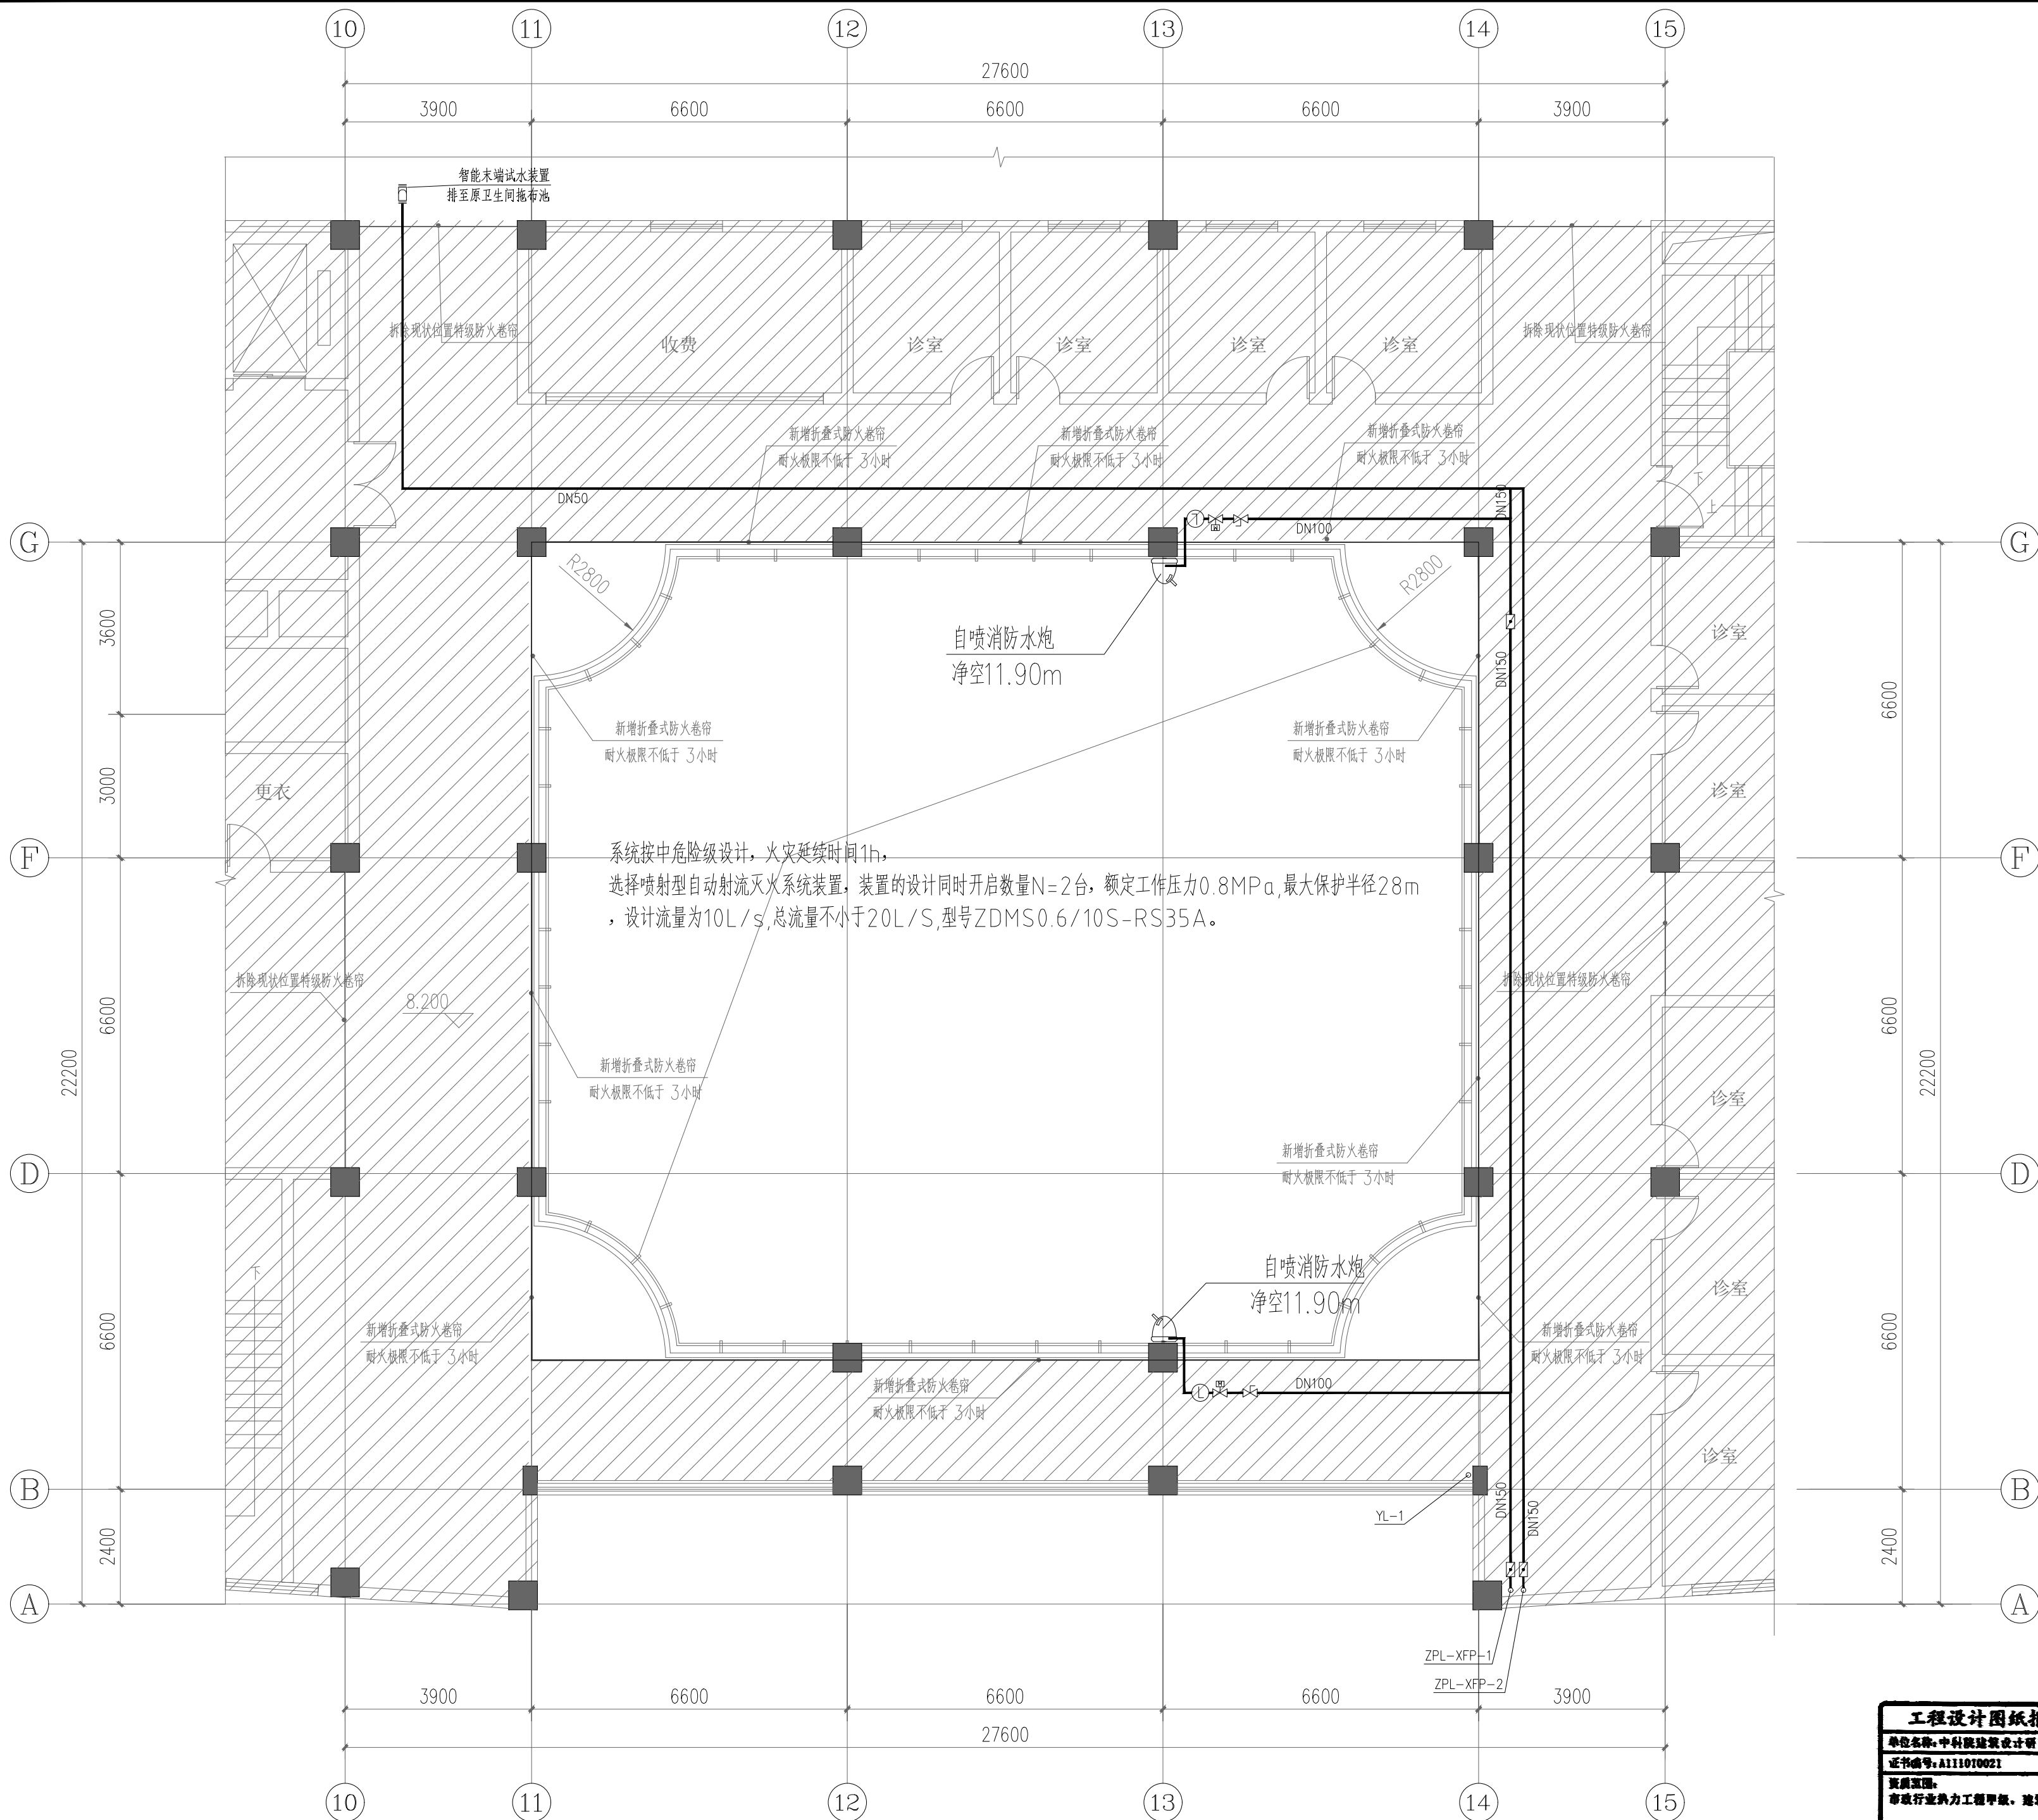

中庭三层给排水、消防平面图 1:100

会签

CONFIRMATION

方案		电气	瞿荣华
建筑	书玲	暖通	代玉成
结构	马成	给排水	郭旭
热力			

备注

NOTE

* 此图纸版权归本设计单位 (ADCAS) 所有

中科院建筑设计研究院有限公司
建筑防火设计
自审专用章

修改说明

EDIT DESCRIPTION

中科院建筑设计研究院有限公司
设计出图专用章(8)
工程设计 甲级 A111010021
城乡规划 甲级 自资规甲字21110206

设计单位

DESIGN INSTITUTE

中科院建筑设计研究院有限公司
INSTITUTE OF ARCHITECTURE DESIGN & RESEARCH, CAS

- 建筑行业 (建筑工程) 甲级 (A111010021)
- 城乡规划资质甲级 (自资规甲字 21110206)
- 市政行业 (热力工程) 专业甲级 (A111010021)

设计签字

SIGNATURE

	姓名	签名
	NAME TYPED	SIGNATURE
项目负责人	朱中新	书玲
专业负责人	胡红燕	郭旭
审定人	朱中新	书玲
审核人	胡红燕	郭旭
校对人	胡秋平	书玲
设计人	杨杉杉	杨杉杉
制图人	杨杉杉	杨杉杉
方案设计		

工程名称

PROJECT NAME

泰州市第三人民医院门诊中庭钢结构网架改造工程

子项名称

SUB-PROJECT NAME

中庭采光顶改造

图纸名称

DRAWING NAME

中庭三层给排水、消防平面图

阶段

PHASE

施工图

日期

DATE

2025.06

比例

SCALE

见图

设计编号

PROJECT NO.

2558048

子项号

SUB-PROJECT NO.

图号

DRAWING NO.

水施-05c

工程设计图纸报审专用章(8)


单位名称: 中科院建筑设计研究院有限公司

证书编号: A111010021

资质等级: 市政行业热力工程甲级, 建筑行业建筑工程甲级

有效期至 2025年12月31日

北京市规划和自然资源委员会监制 10434

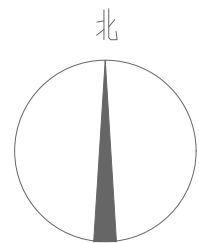


CONFIRMATION			
方案 S. D		电气 ELEC.	瞿燕华
建筑 ARCH.	张松	暖通 MECH.	代玉成
结构 STRU.	马占印	给排水 PLUM.	郭旭
热力 THER			

■ 备 注 NOTE

* 此图纸版权归本设计单位(ADCAS)所有



修改说明 EDIT DESCRIPTION

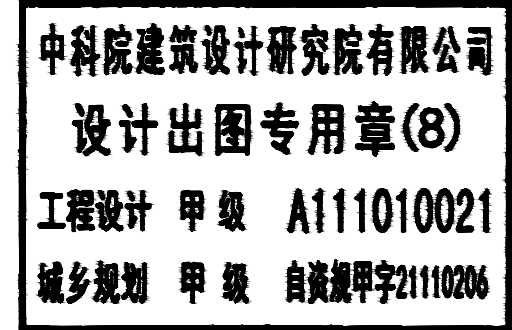

■ 设计单位 DESIGN INSTITUTE



中科院建筑设计研究院有限公司
INSTITUTE OF ARCHITECTURE DESIGN & RESEARCH , CAS

- 建筑行业（建筑工程） 甲级 （A111010021）
- 城乡规划资质甲级 （自资规甲字 21110206）
- 市政行业（热力工程） 专业甲级 （A111010021）

■ 设计签字 SIGNATURE

	姓 名 NAME TYPED	签 名 SIGNATURE
项目负责人 PROJECT LEADER	朱中新	
专业负责人 DISCIPLINE CHIEF	胡红燕	
审定人 APPROVED BY	朱中新	
审核人 EXAMINED BY	胡红燕	
校对人 CHECKED BY	胡秋平	
设计人 DESIGNED BY	杨杉杉	
制图人 DRAWN BY	杨杉杉	
方案设计 SCHEMATIC DESIGN		

■ 工程名称 PROJECT NAME

泰州市第三人民医院门诊中庭钢结构网架改造工程

■ 子项名称 SUB-PROJECT NAME


中庭采光顶改造

■ 图纸名称 DRAWING NAME


中庭采光顶给排水 消防平面图

阶段 PHASE	施工图	设计编号 PROJECT NO.	2558048
日期 DATE	2025. 06	子项号 SUB-PROJECT NO.	
比例 SCALE	见图	图号 DRAWING NO.	水施-06

中庭采光顶给排水、消防平面图 1:100

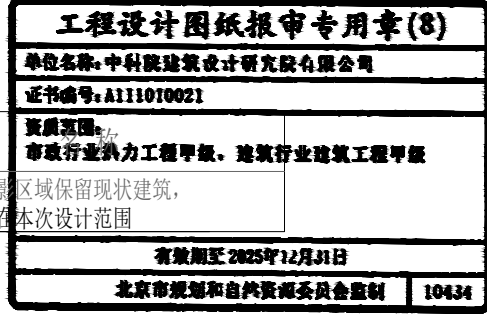

图例	资质范围: 市政行业执业工程甲级、建筑
	阴影区域保留现状建筑， 不在本次设计范围

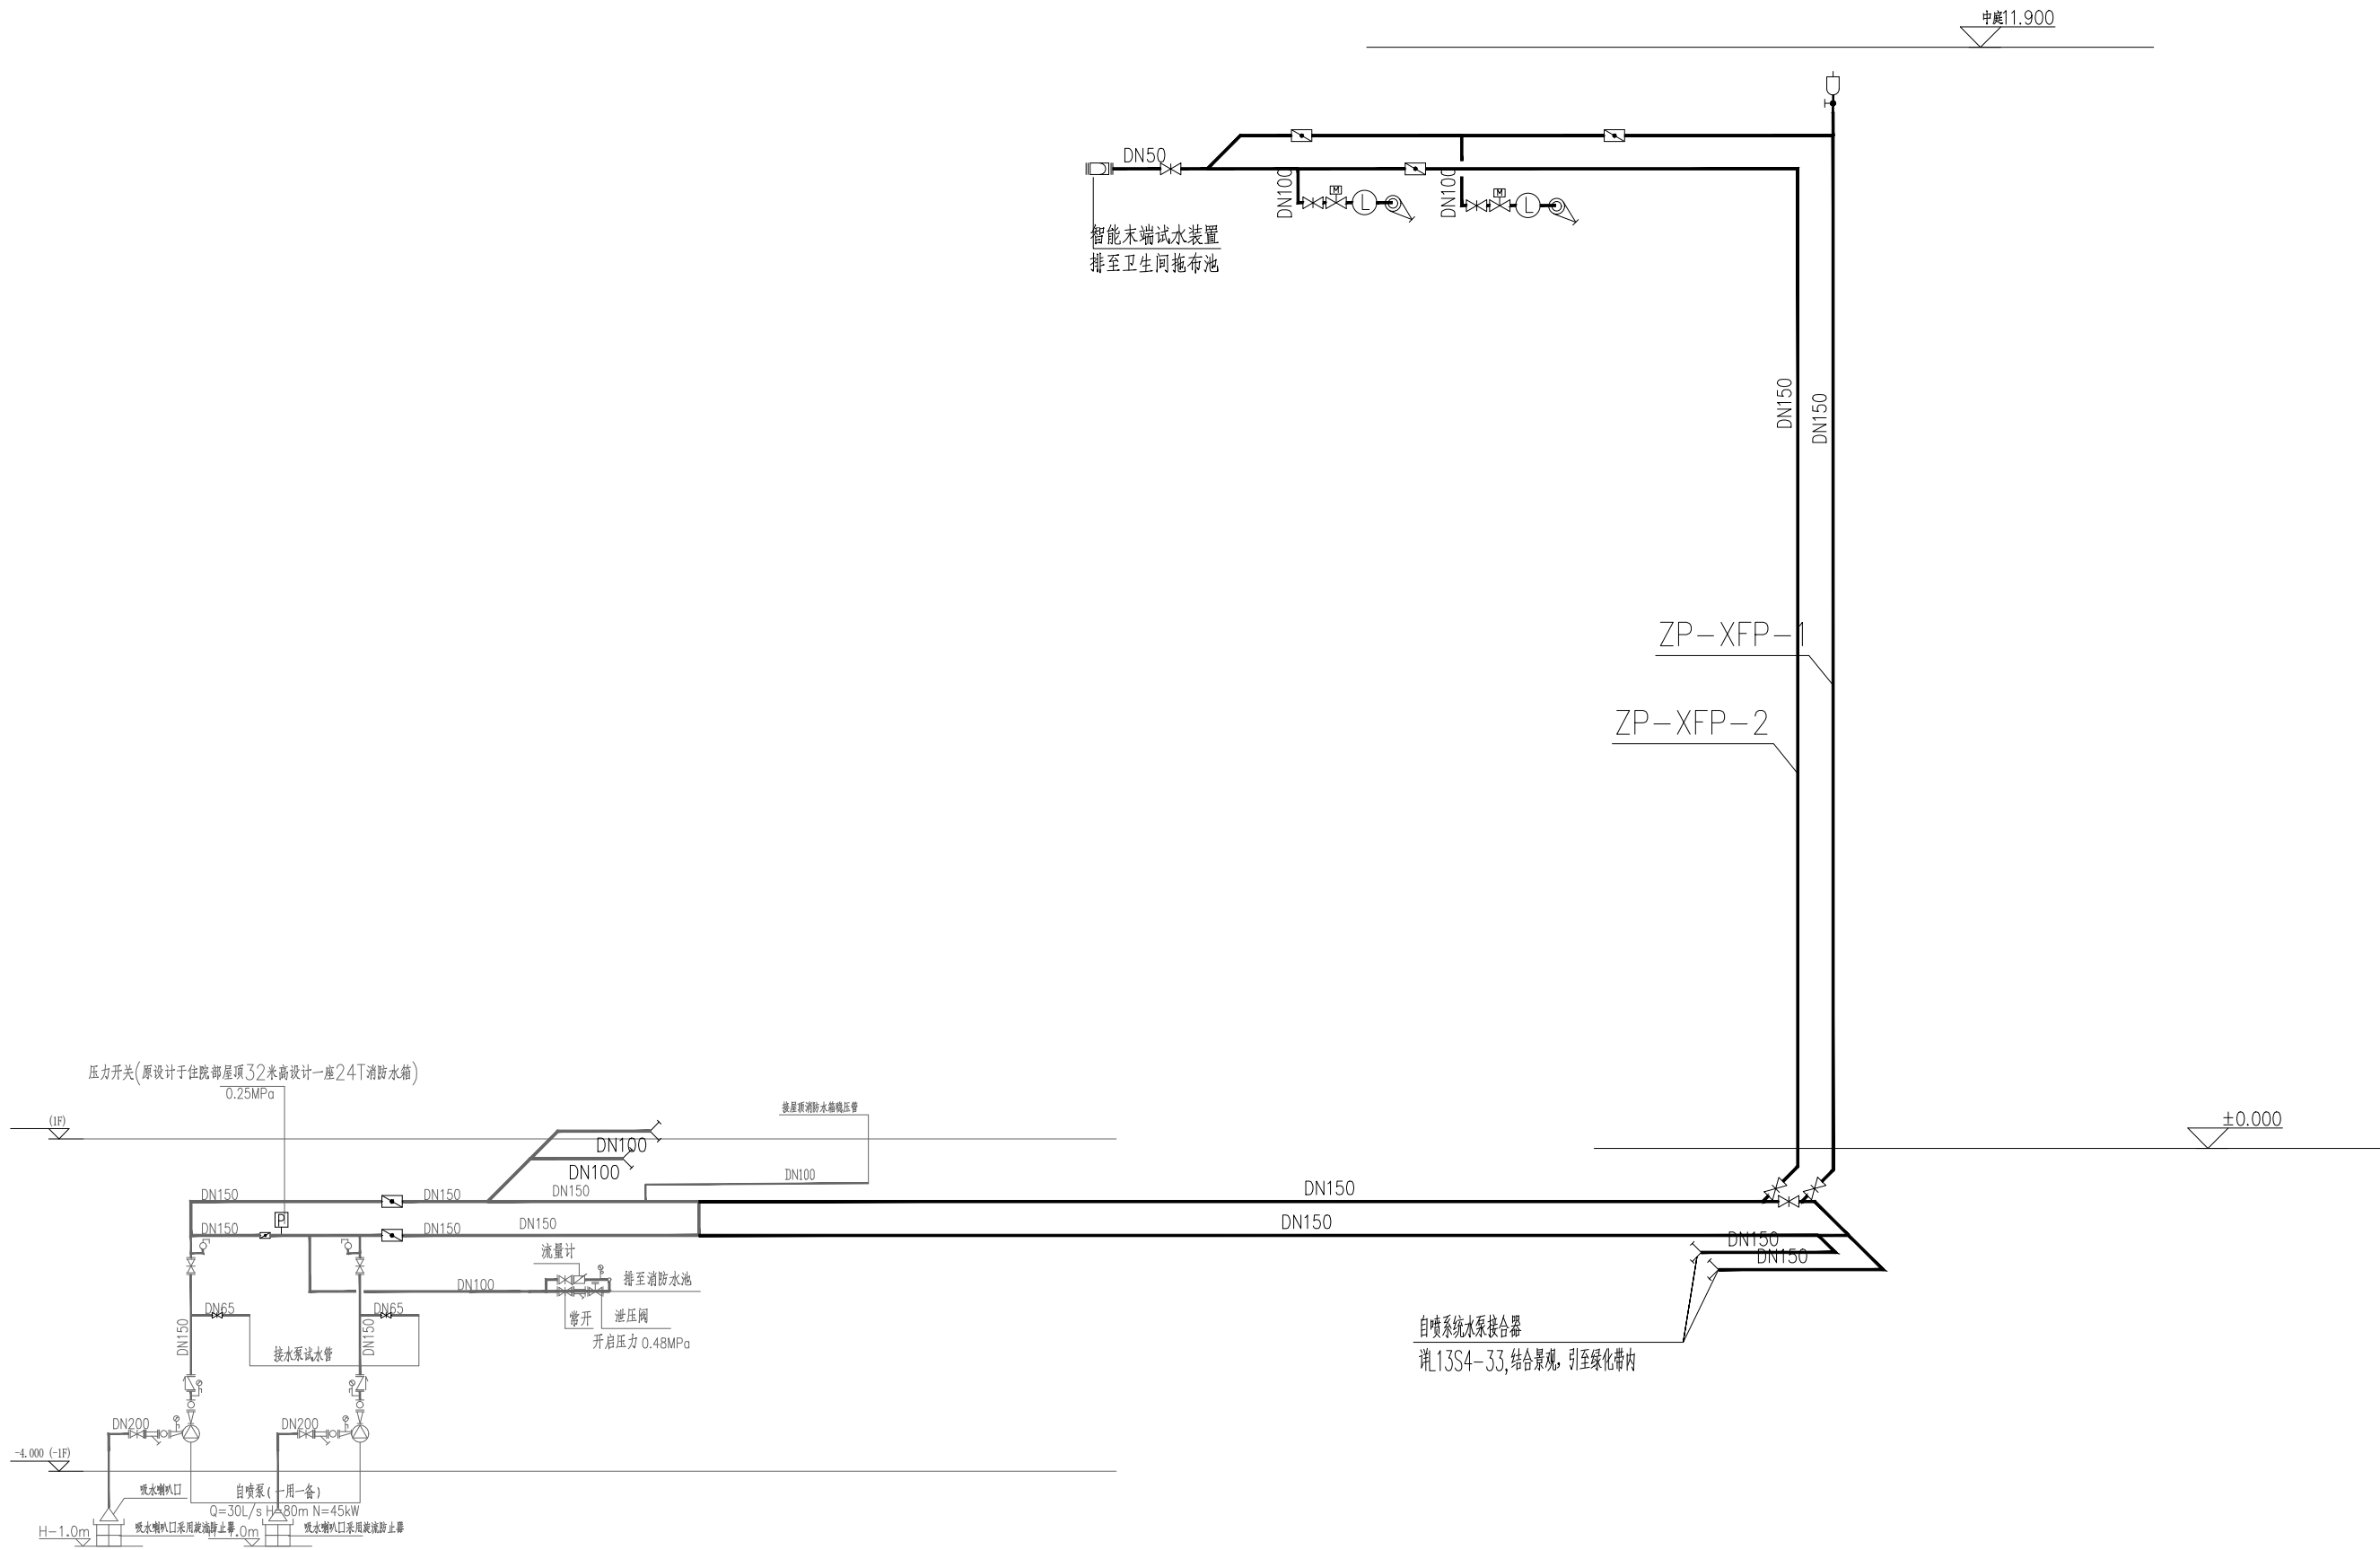

自动喷淋泵系统原理展开图

工程设计图纸报审专用章(8)

单位名称: 中科院建筑设计研究院有限公司

证书编号: A111010021

资质等级: 市政行业热力工程甲级, 建筑行业建筑工程甲级

有效期至 2025年12月31日

北京市规划和自然资源委员会监制 10434

会 签 CONFIRMATION			
方 案 S. D.		电 气 ELEC.	瞿荣华
建 筑 ARCH.	书粉	暖 通 MECH.	付玉珍
结 构 STRU.	马成	给排水 PLUM.	胡红燕
热 力 THER.			

■ 备 注 NOTE

* 此图纸版权归本设计单位 (ADCAS) 所有



■ 修改说明 EDIT DESCRIPTION

中科院建筑设计研究院有限公司

设计出图专用章(8)

工程设计 甲级 A111010021

城乡规划 甲级 自资规甲字21110206

■ 设计单位 DESIGN INSTITUTE

ADCAS

中科院建筑设计研究院有限公司

INSTITUTE OF ARCHITECTURE DESIGN & RESEARCH, CAS

• 建筑行业（建筑工程）

• 城乡规划资质甲级

• 市政行业（热力工程）

甲级

（自资规甲字 21110206）

专业甲级（A111010021）

■ 设计签字 SIGNATURE

	姓 名 NAME TYPED	签 名 SIGNATURE
项目负责人 PROJECT LEADER	朱中新	书粉
专业负责人 DISCIPLINE CHIEF	胡红燕	胡红燕
审定人 APPROVED BY	朱中新	书粉
审核人 EXAMINED BY	胡红燕	胡红燕
校对人 CHECKED BY	胡秋平	胡秋平
设计人 DESIGNED BY	杨彬彬	杨彬彬
制图人 DRAWN BY	杨彬彬	杨彬彬
方案设计 SCHEMATIC DESIGN		

■ 工程名称 PROJECT NAME

泰州市第三人民医院门诊中庭钢结构网架改造工程


■ 子项名称 SUB-PROJECT NAME

中庭采光顶改造

■ 图纸名称 DRAWING NAME

系统图

阶段 PHASE	施工图	设计编号 PROJECT NO.	2558048
日期 DATE	2025. 06	子项号 SUB-PROJECT NO.	
比例 SCALE	见图	图号 DRAWING NO.	水施-07c

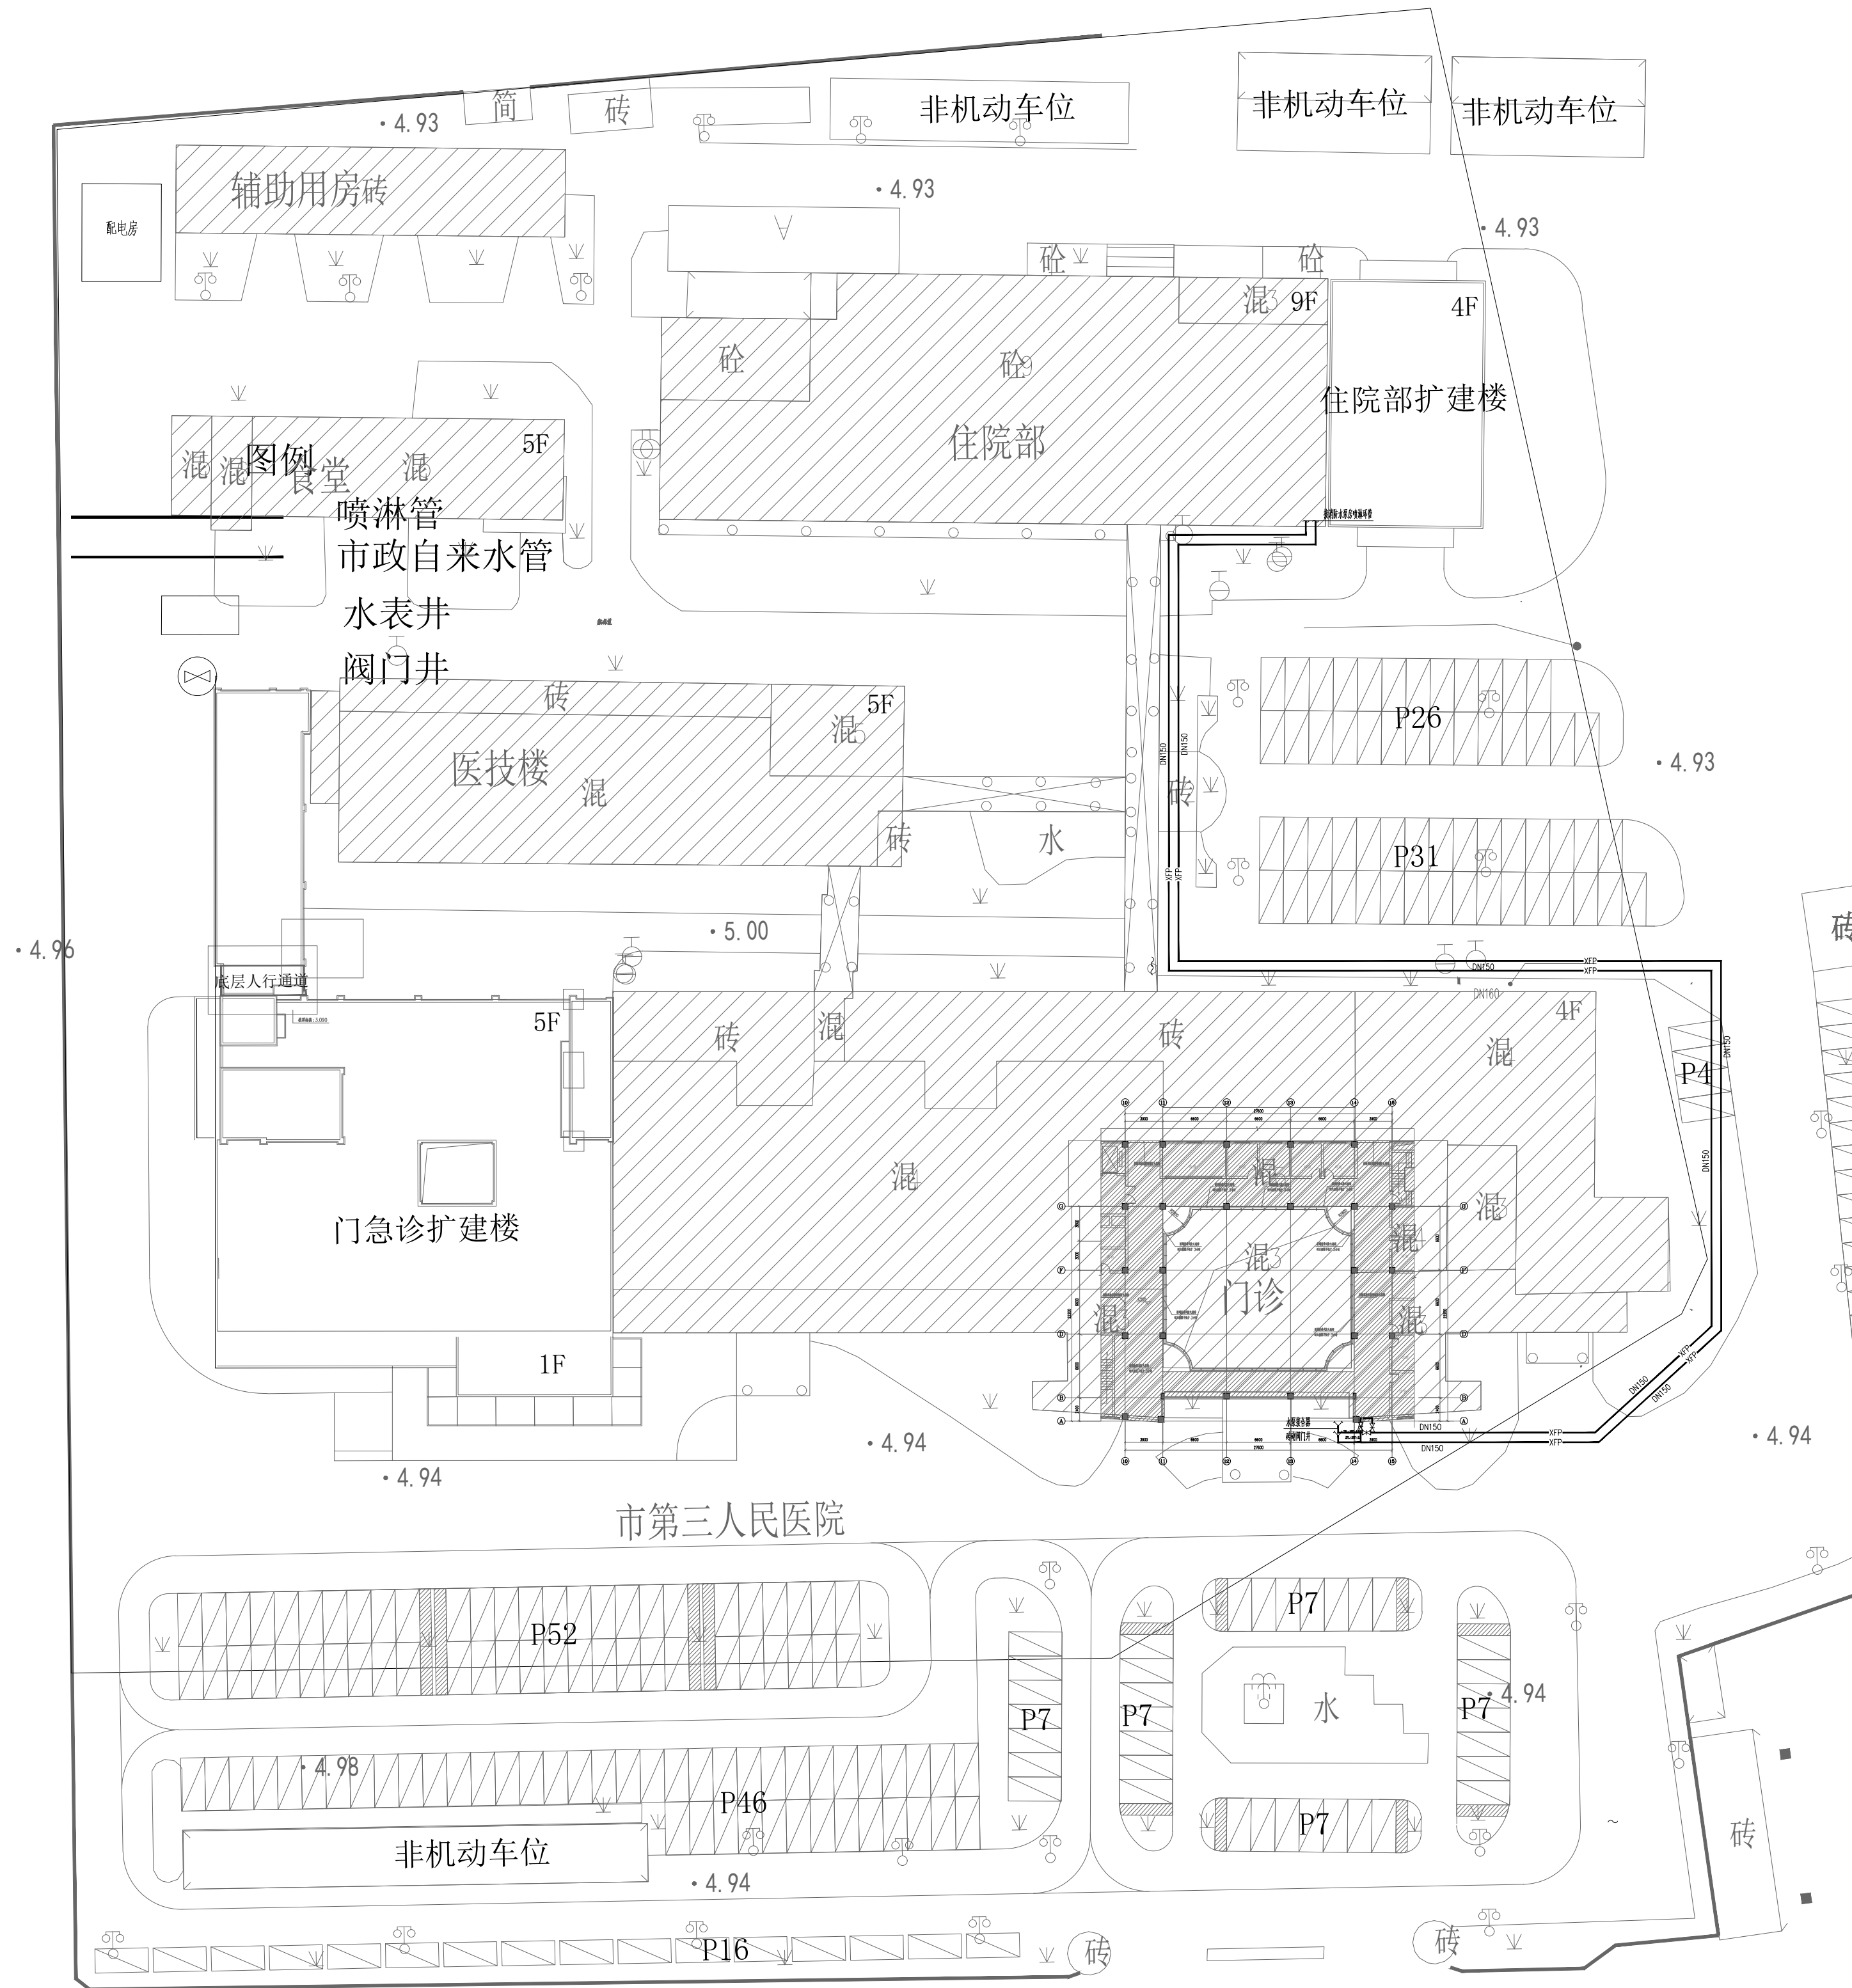

室外给水、消防平面图

500

工程设计图纸报审专用章(8)

单位名称: 中科院建筑设计研究院有限公司

证书编号: A111010021

资质范围: 市政行业热力工程甲级、建筑行业建筑工程甲级

有效期至 2025年12月31日

北京市规划和自然资源委员会监制 10434

会 签 CONFIRMATION			
方 案 S.D		电 气 ELEC.	瞿燕华
建 筑 ARCH.	朱中	暖 通 MECH.	代玉龙
结 构 STRU.	王超	给排水 PLUM.	胡红燕
热 力 THER.			

备 注 NOTE

* 此图纸版权归本设计单位(ADCAS)所有



修改说明 EDIT DESCRIPTION

中科院建筑设计研究院有限公司

设计出图专用章(8)

工程设计 甲级 A111010021

城乡规划 甲级 自资规甲字21110206

设计单位 DESIGN INSTITUTE



中科院建筑设计研究院有限公司
INSTITUTE OF ARCHITECTURE DESIGN & RESEARCH, CAS

- 建筑行业（建筑工程） 甲级 （A111010021）
- 城乡规划资质甲级 （自资规甲字 21110206）
- 市政行业（热力工程） 专业甲级 （A111010021）

设计签字 SIGNATURE

	姓 名 NAME TYPED	签 名 SIGNATURE
项目负责人 PROJECT LEADER	朱中新	朱中新
专业负责人 DISCIPLINE CHIEF	胡红燕	胡红燕
审定人 APPROVED BY	朱中新	朱中新
审核人 EXAMINED BY	胡红燕	胡红燕
校对人 CHECKED BY	胡秋平	胡秋平
设计人 DESIGNED BY	杨彬彬	杨彬彬
制图人 DRAWN BY	杨彬彬	杨彬彬
方案设计 SCHEMATIC DESIGN		

工程名称 PROJECT NAME

泰州市第三人民医院门诊中庭钢结构网架改造工程

子项名称 SUB-PROJECT NAME

中庭采光顶改造

图纸名称 DRAWING NAME

室外给水、消防平面图

阶段 PHASE	施工图	设计编号 PROJECT NO.	2558048
日期 DATE	2025. 06	子项号 SUB-PROJECT NO.	
比例 SCALE	见图	图号 DRAWING NO.	

水施-08a