


消防平面图中线型标示

图例	线型	敷设方式	说明
— B —	WDZDN-RYJS-2x1.5 SC20	WC CC	消防广播线
— F2 —	WDZDN-RYJS-4x1.5 SC25	WC F CC	消防电话插孔线
— F1 —	WDZDN-RYJS-2x1.5 SC20	WC F CC	二总线消防电话线
— S —	WDZDN-RYJS-2x1.5 SC20	WC F CC	消防报警总线
— D —	WDZDN-BYJ-2x4 SC20	WC F CC	电源线
— FA —	WDZDN-RYJS-2x1.5 + WDZDN-BYJ-2x2.5 SC25	WC F CC	报警显示总线兼电源线

消防报警系统图(局部)

报警点数量: 529点, 联动点数量: 46点

会 签 栏 CONSTRUCTION	
方 案 PLAN PROFILES	给排水 PLUMBING WATER
建 筑 ARCHITECTURE	电 气 ELECTRICAL
结 构 STRUCTURE	暖通空调 HVAC
江苏华翥工程设计研究院有限公司 JIANGSU HUAXI INSTITUTE OF ARCHITECTURAL DESIGN CO., LTD	
证 书	建筑工程设计乙级证书编号: A332056141
单位出图专用章	Stamp of Design Firm
注册执业专用章 Stamp of Registration	
建 设 单 位 Client	连云港高级中学
工 程 名 称 Project Name	连云港高级中学消防维修项目-学生宿舍区
图 纸 名 称 Drawing Title	系统图
审 核 Approved by	孙如海
审 核 Verified by	郭文友
项 目 负 责 人 Project Manager	范小伟
专 业 负 责 人 Profession Manager	郭文友
校 对 Checked by	左凤成
设 计 Designer	
工 程 编 号 PROJ. NO.	设计阶段 JOB STAGE
层 次 LEVEL	专 业 Discipline
版 数 SIZE	图 号 Drawing No.
比 例 Scale	日 期 Date
此图必须经图纸审核合格盖章 并经消防审核部门审查合格盖章后方可施工	

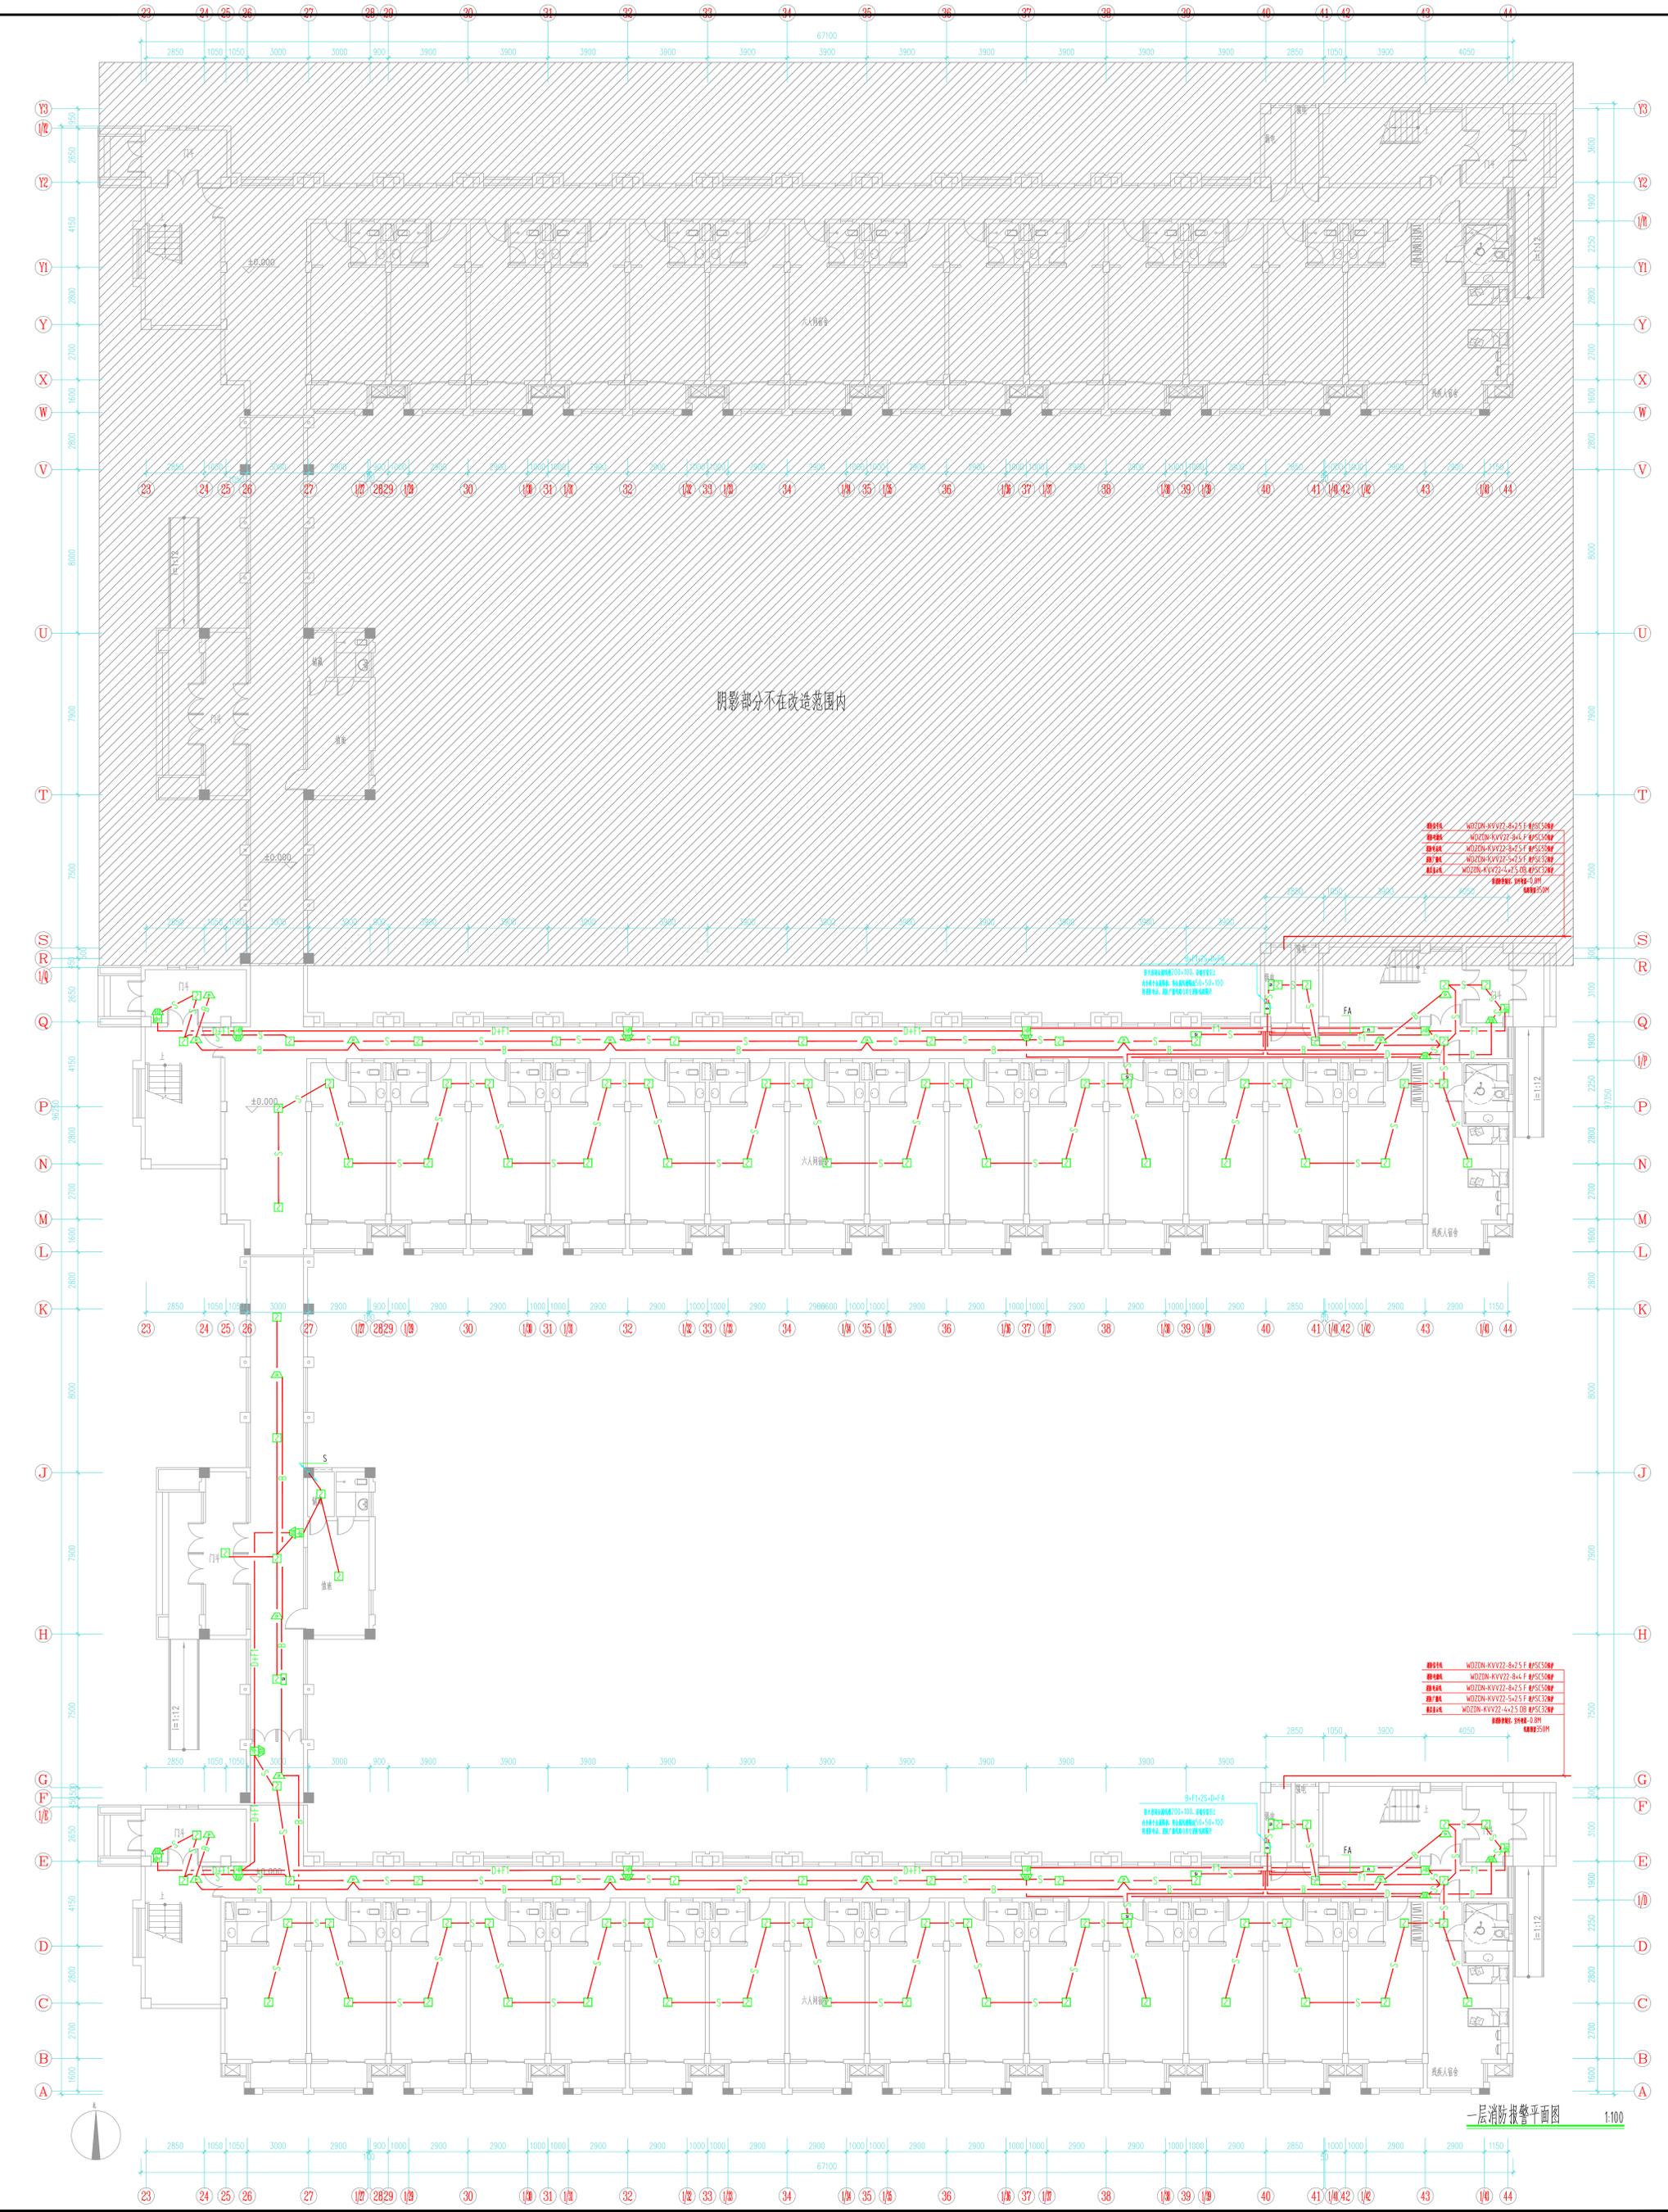


- 报警点 WZDZM-KVY22-2-2.5 F #PSC30M
- 报警点 WZDZM-KVY22-2-4 F #PSC30M
- 报警点 WZDZM-KVY22-2-2.5 F #PSC30M
- 报警点 WZDZM-KVY22-2-2.5 F #PSC30M
- 报警点 WZDZM-KVY22-4-2.5 DB #PSC30M



- 报警点 WZDZM-KVY22-2-2.5 F #PSC30M
- 报警点 WZDZM-KVY22-2-4 F #PSC30M
- 报警点 WZDZM-KVY22-2-2.5 F #PSC30M
- 报警点 WZDZM-KVY22-4-2.5 DB #PSC30M
- 报警点 WZDZM-KVY22-4-2.5 DB #PSC30M

一层消防报警平面图 1:100

<p>工程名称: 连云港高级中学</p> <p>建设单位: 连云港高级中学</p> <p>设计单位: 江苏华鑫工程设计研究院有限公司</p> <p>设计日期: 2020.07</p>	<p>项目负责人: 郭文友</p> <p>项目负责人: 郭文友</p> <p>项目负责人: 郭文友</p> <p>项目负责人: 郭文友</p>	<p>项目负责人: 郭文友</p> <p>项目负责人: 郭文友</p> <p>项目负责人: 郭文友</p> <p>项目负责人: 郭文友</p>	<p>项目负责人: 郭文友</p> <p>项目负责人: 郭文友</p> <p>项目负责人: 郭文友</p> <p>项目负责人: 郭文友</p>	<p>项目负责人: 郭文友</p> <p>项目负责人: 郭文友</p> <p>项目负责人: 郭文友</p> <p>项目负责人: 郭文友</p>	<p>项目负责人: 郭文友</p> <p>项目负责人: 郭文友</p> <p>项目负责人: 郭文友</p> <p>项目负责人: 郭文友</p>
---	---	---	---	---	---



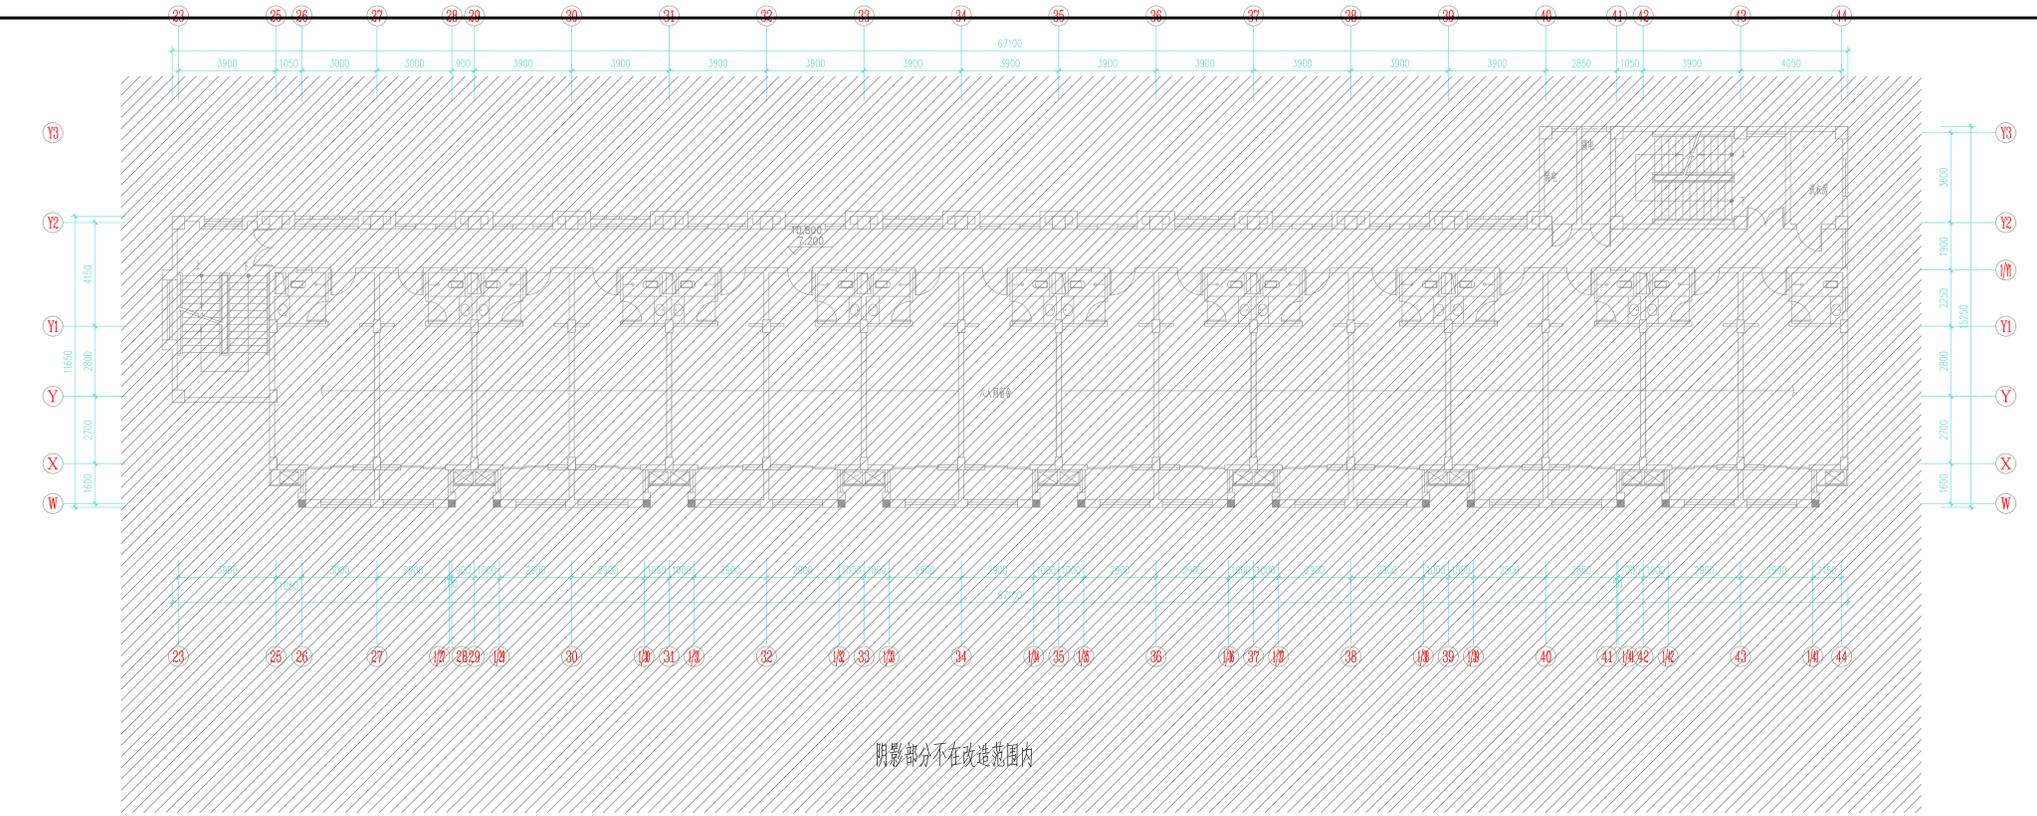


阴影部分不在改造范围内

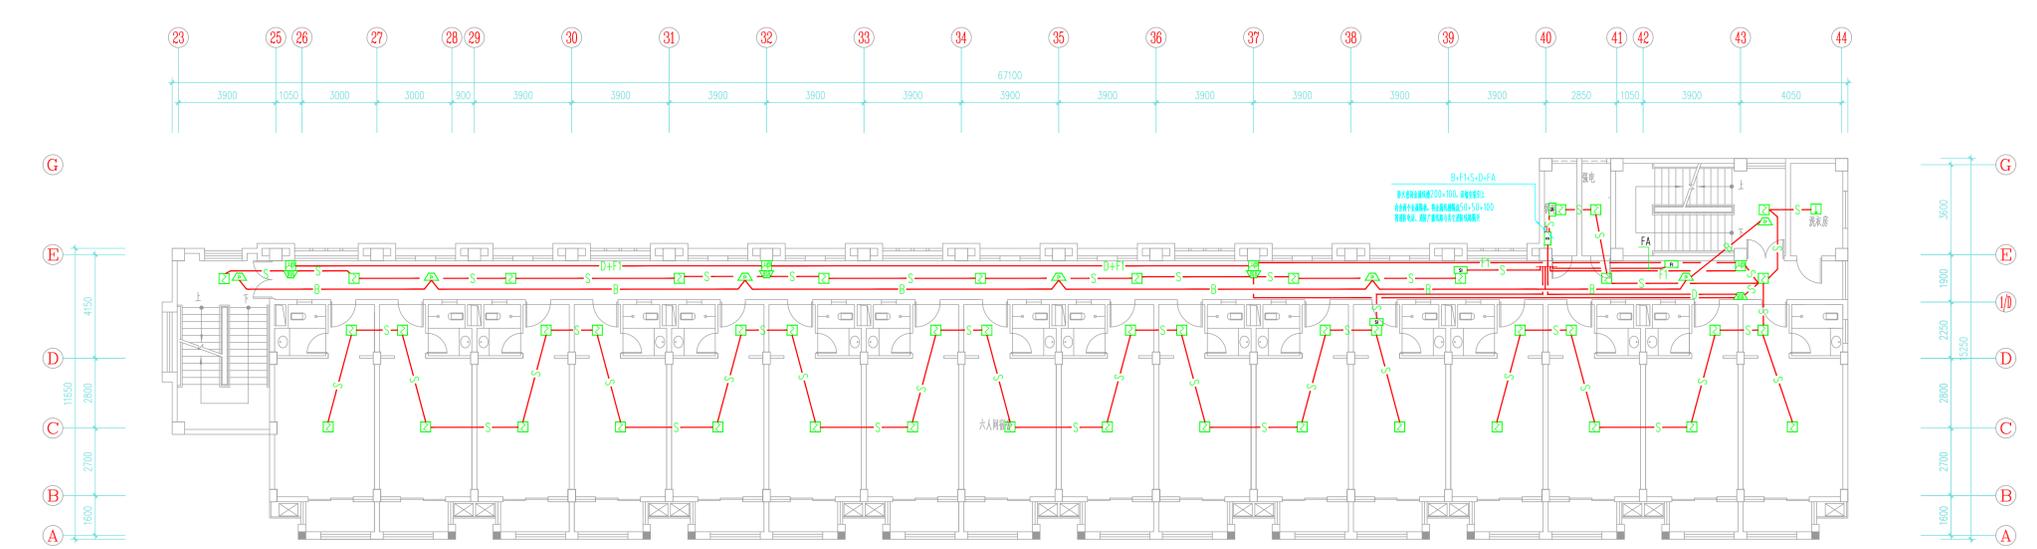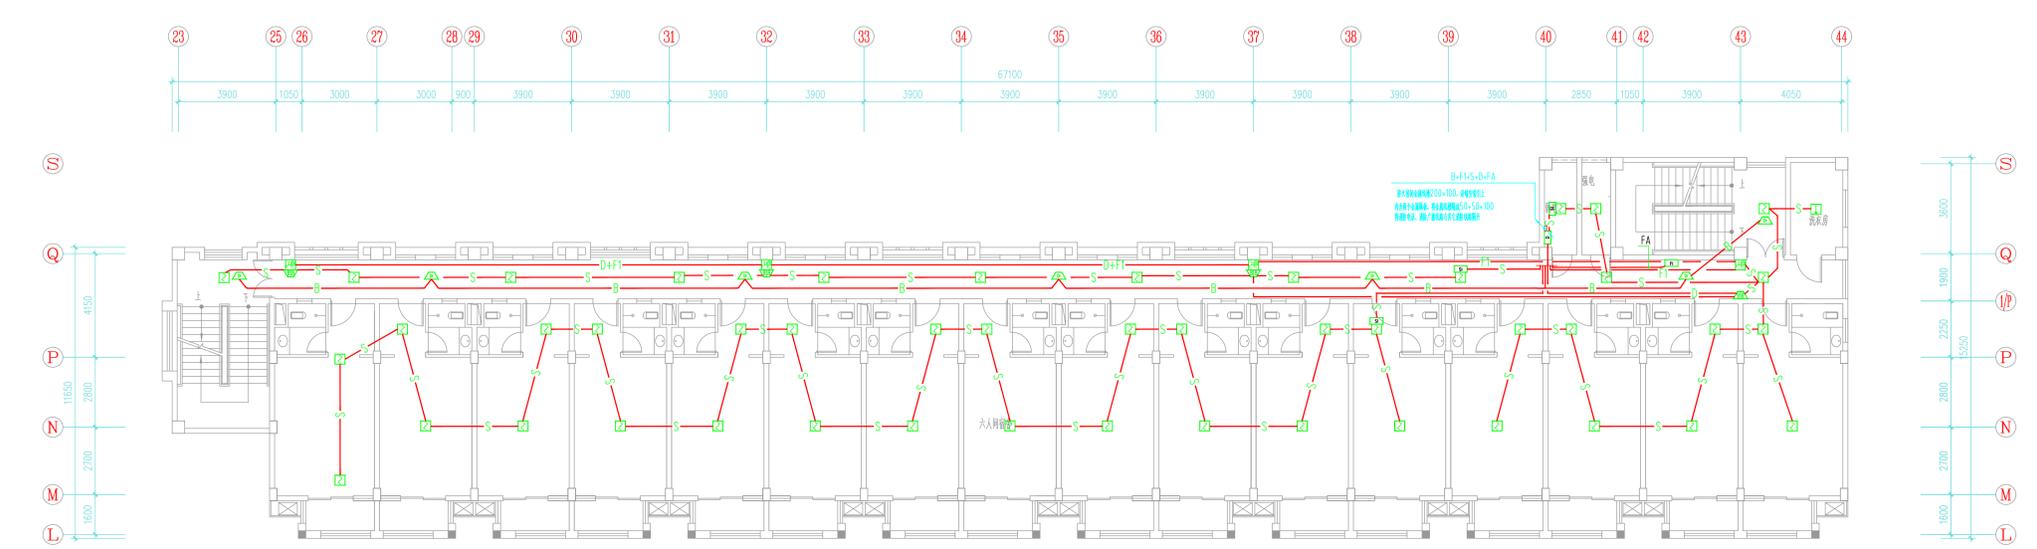

三~四层消防报警平面图 1:100

江苏华鑫工程设计研究院有限公司 JIANGSU HUAXIN INSTITUTE OF ARCHITECTURAL DESIGN CO., LTD. 注册建筑师事务所 地址: 江苏省南京市江宁区... 电话: ... 网址: ...		项目负责人 姓名: 郭文友 职称: 注册建筑师 签字: [Signature]		设计人 姓名: 郭文友 职称: 注册建筑师 签字: [Signature]		审核人 姓名: 郭文友 职称: 注册建筑师 签字: [Signature]		日期 2020.07	
工程名称 连云港高级中学东校区改扩建工程		工程地点 江苏省连云港市...		设计阶段 施工图		专业 电气		比例 1:100	
设计日期 2020.07		审核日期 2020.07		批准日期 2020.07		出图日期 2020.07		备注 ...	

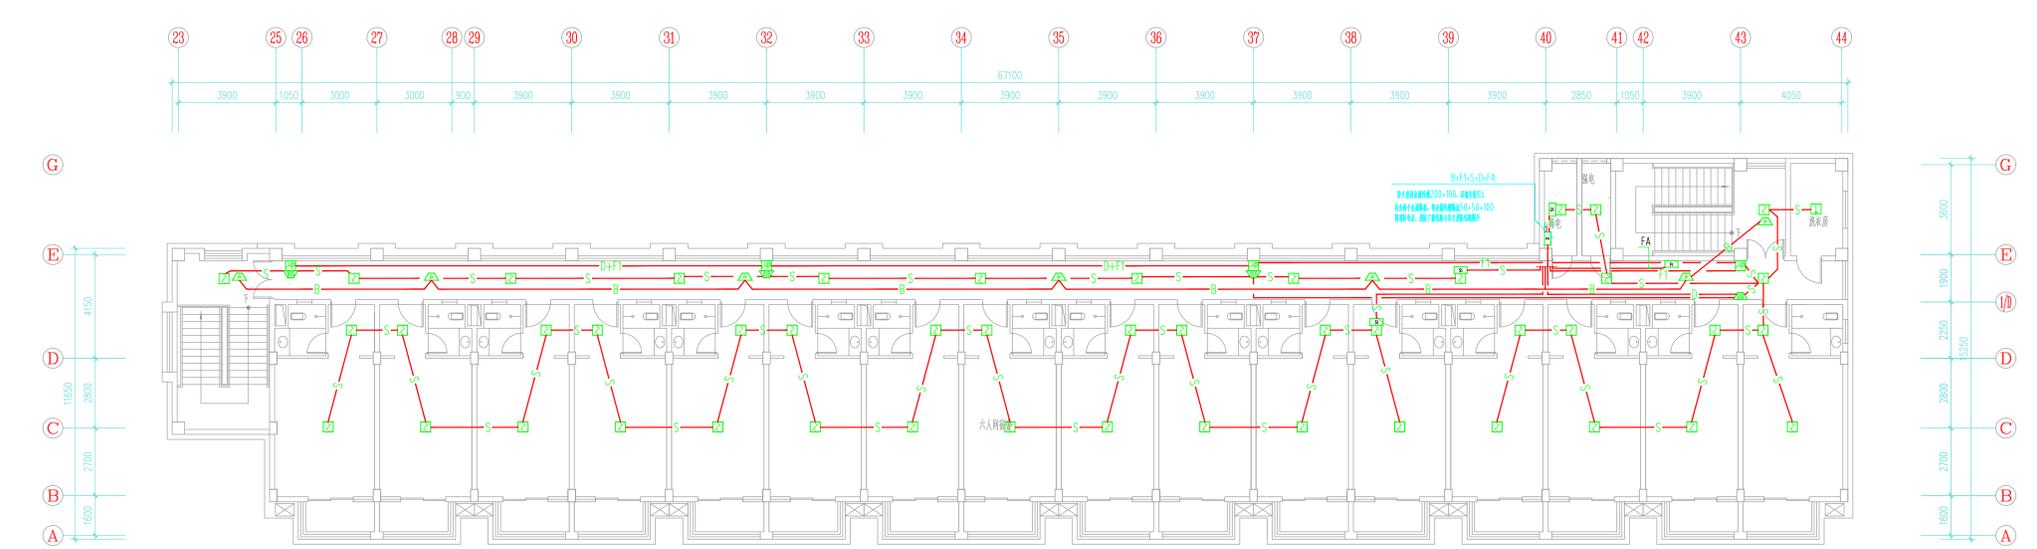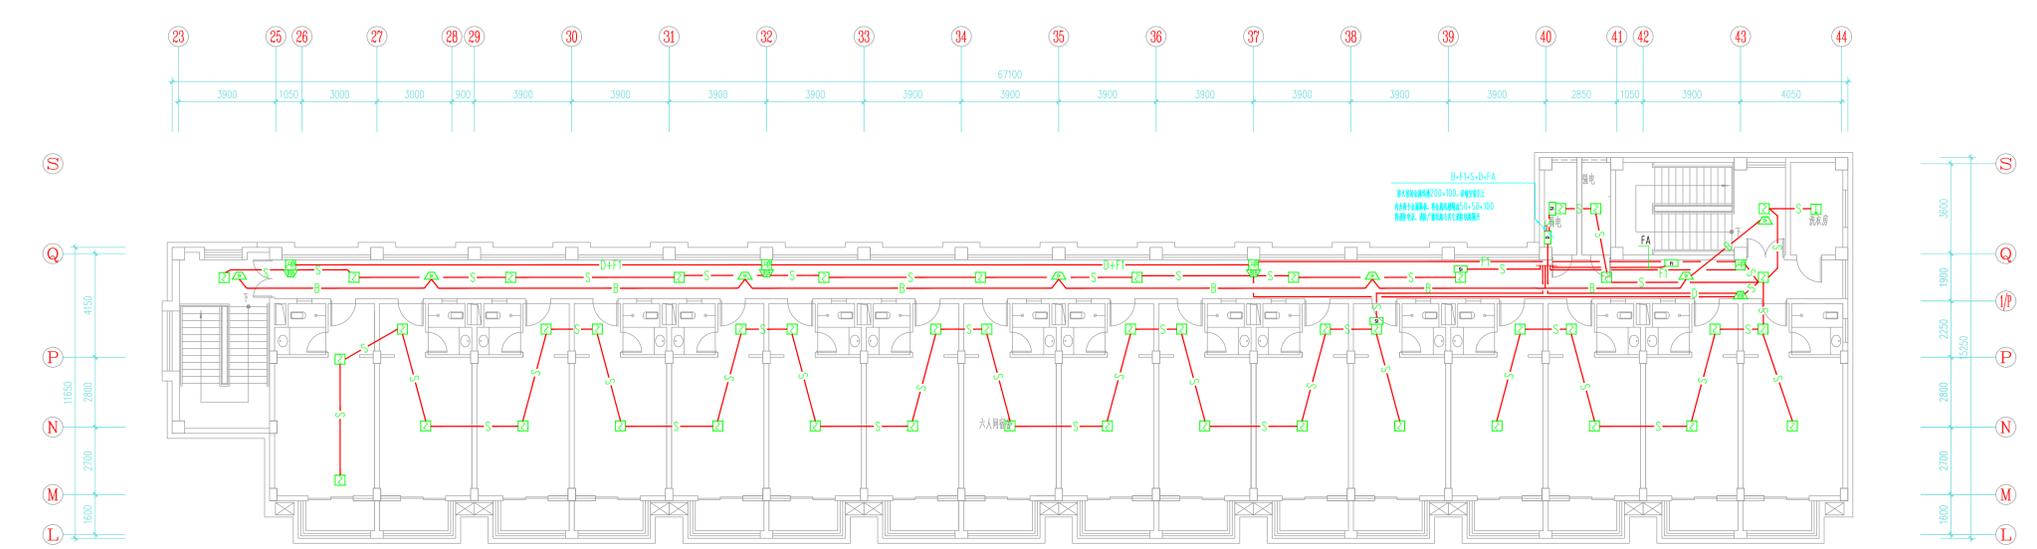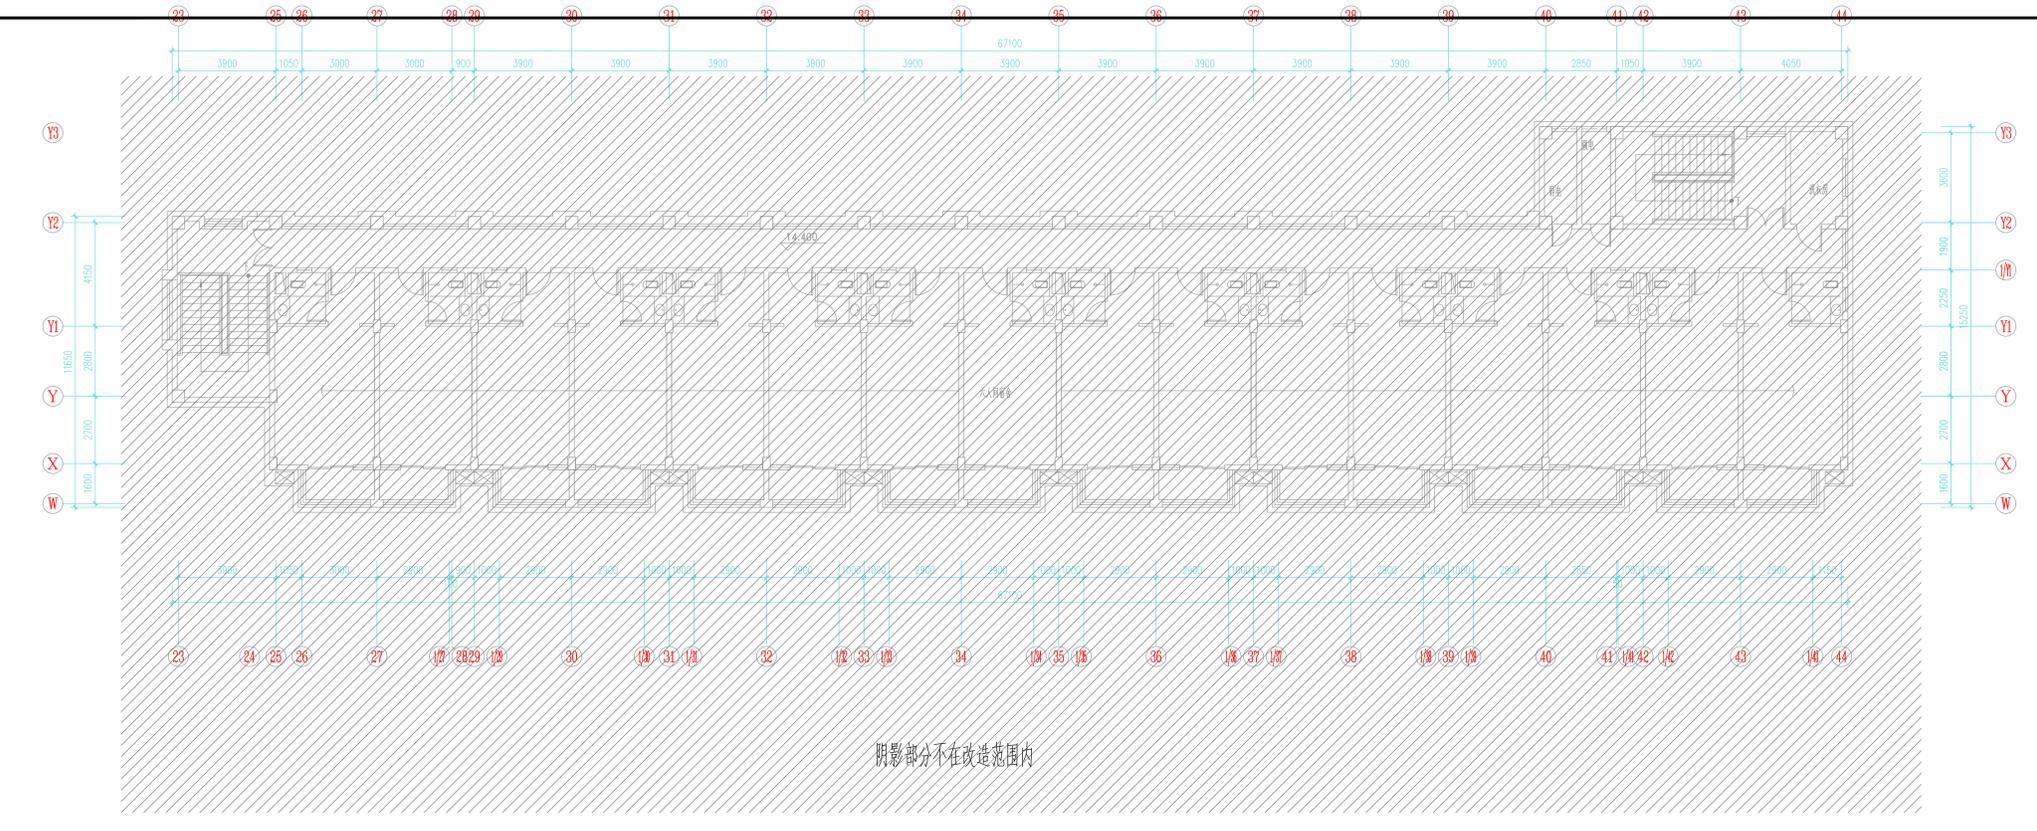

五层消防报警平面图 1:100

江苏华鑫工程设计研究院有限公司 JIANGSU HUAXIN INSTITUTE OF ARCHITECTURAL DESIGN CO., LTD. 注册建筑师: 42300041 地址: 江苏省南京市江宁区...		江苏华鑫工程设计研究院有限公司 JIANGSU HUAXIN INSTITUTE OF ARCHITECTURAL DESIGN CO., LTD. 注册建筑师: 42300041 地址: 江苏省南京市江宁区...	
工程名称: 连云港高级中学附属学校项目 建设单位: 连云港高级中学 设计阶段: 施工图 设计日期: 2023.07	项目负责人: 郭文友 设计人: 郭文友 校对: 左启斌	专业: 电气 图号: 05-06 比例: 1:100 日期: 2023.07	工程名称: 连云港高级中学附属学校项目 建设单位: 连云港高级中学 设计阶段: 施工图 设计日期: 2023.07