


比例	1:1
图名	一层消火栓平面图
图号	
日期	
设计	
审核	
批准	

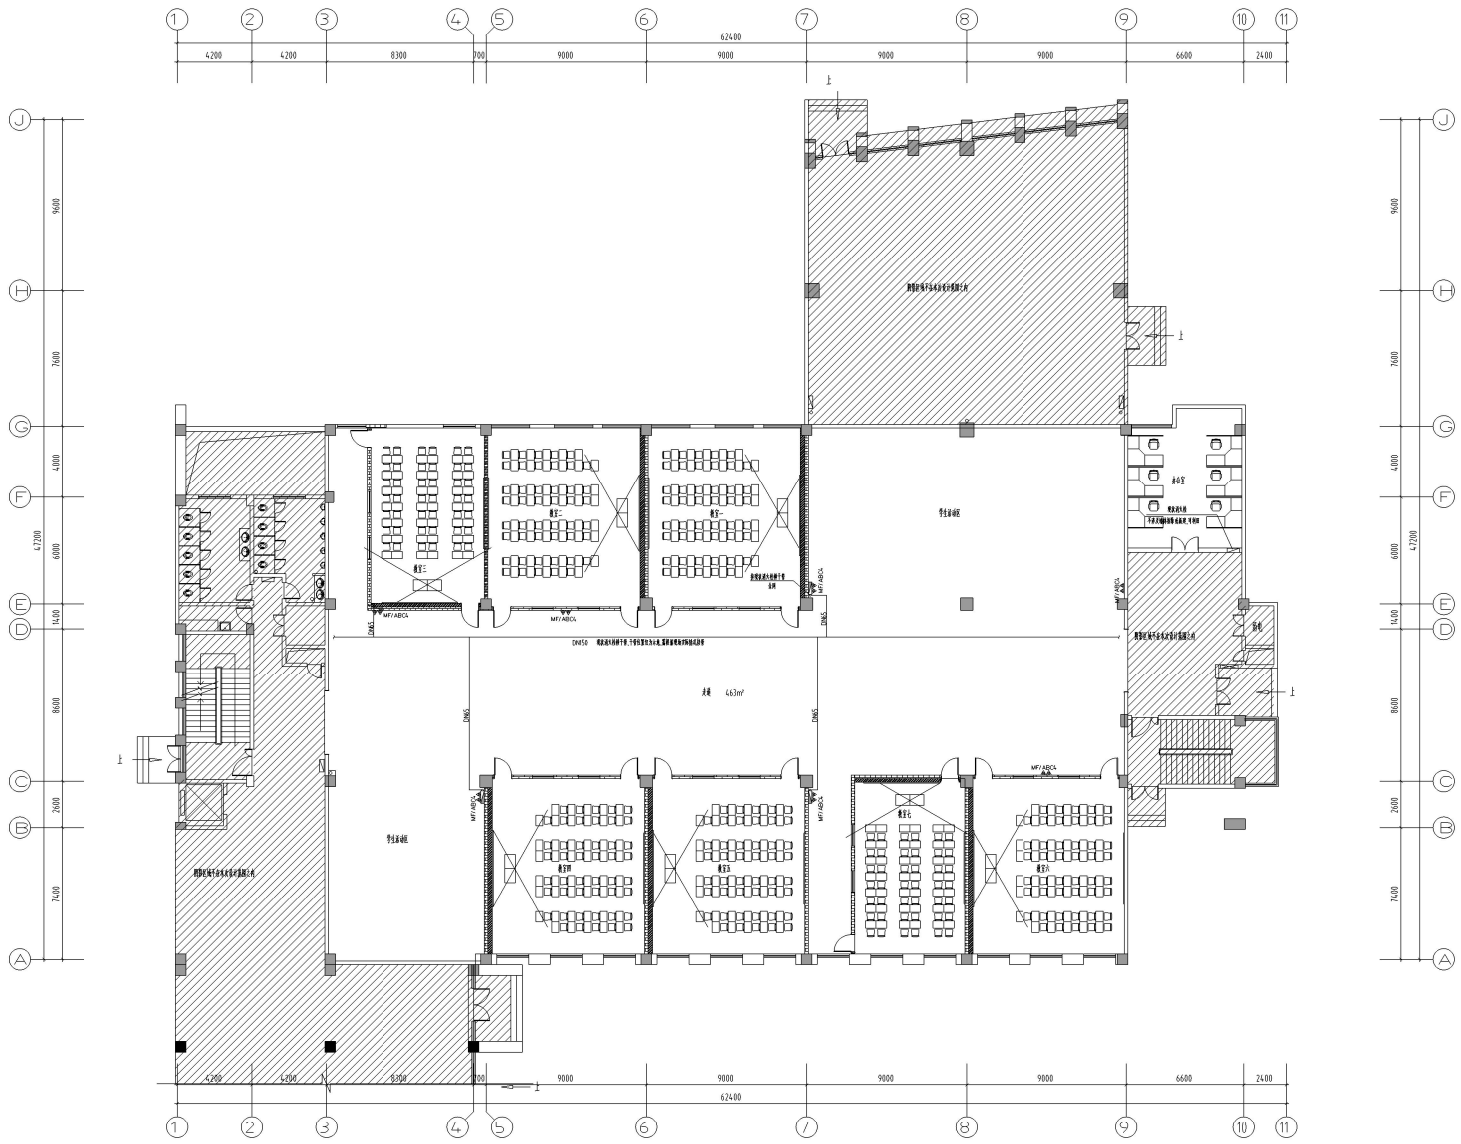

工程名称	无锡立信高等职业技术学校	
建设单位	无锡立信高等职业技术学校	
项目负责人		
设计负责人		
项目负责人	姓名	签字
审核人	姓名	签字
检查人	姓名	签字
设计人	姓名	签字
绘图人	姓名	签字

无锡立信高等职业技术学校

无锡立信高等职业技术学校#楼一层改造

一层消火栓平面图

专业	给排水	阶段	施工图
日期	25.05	图号	S01
比例	1:150	备注	A
图号	03		

设计人	
审核人	
检查人	
设计人	
绘图人	

