


强电	弱电	动力	给排水
总体	建筑	结构	暖通

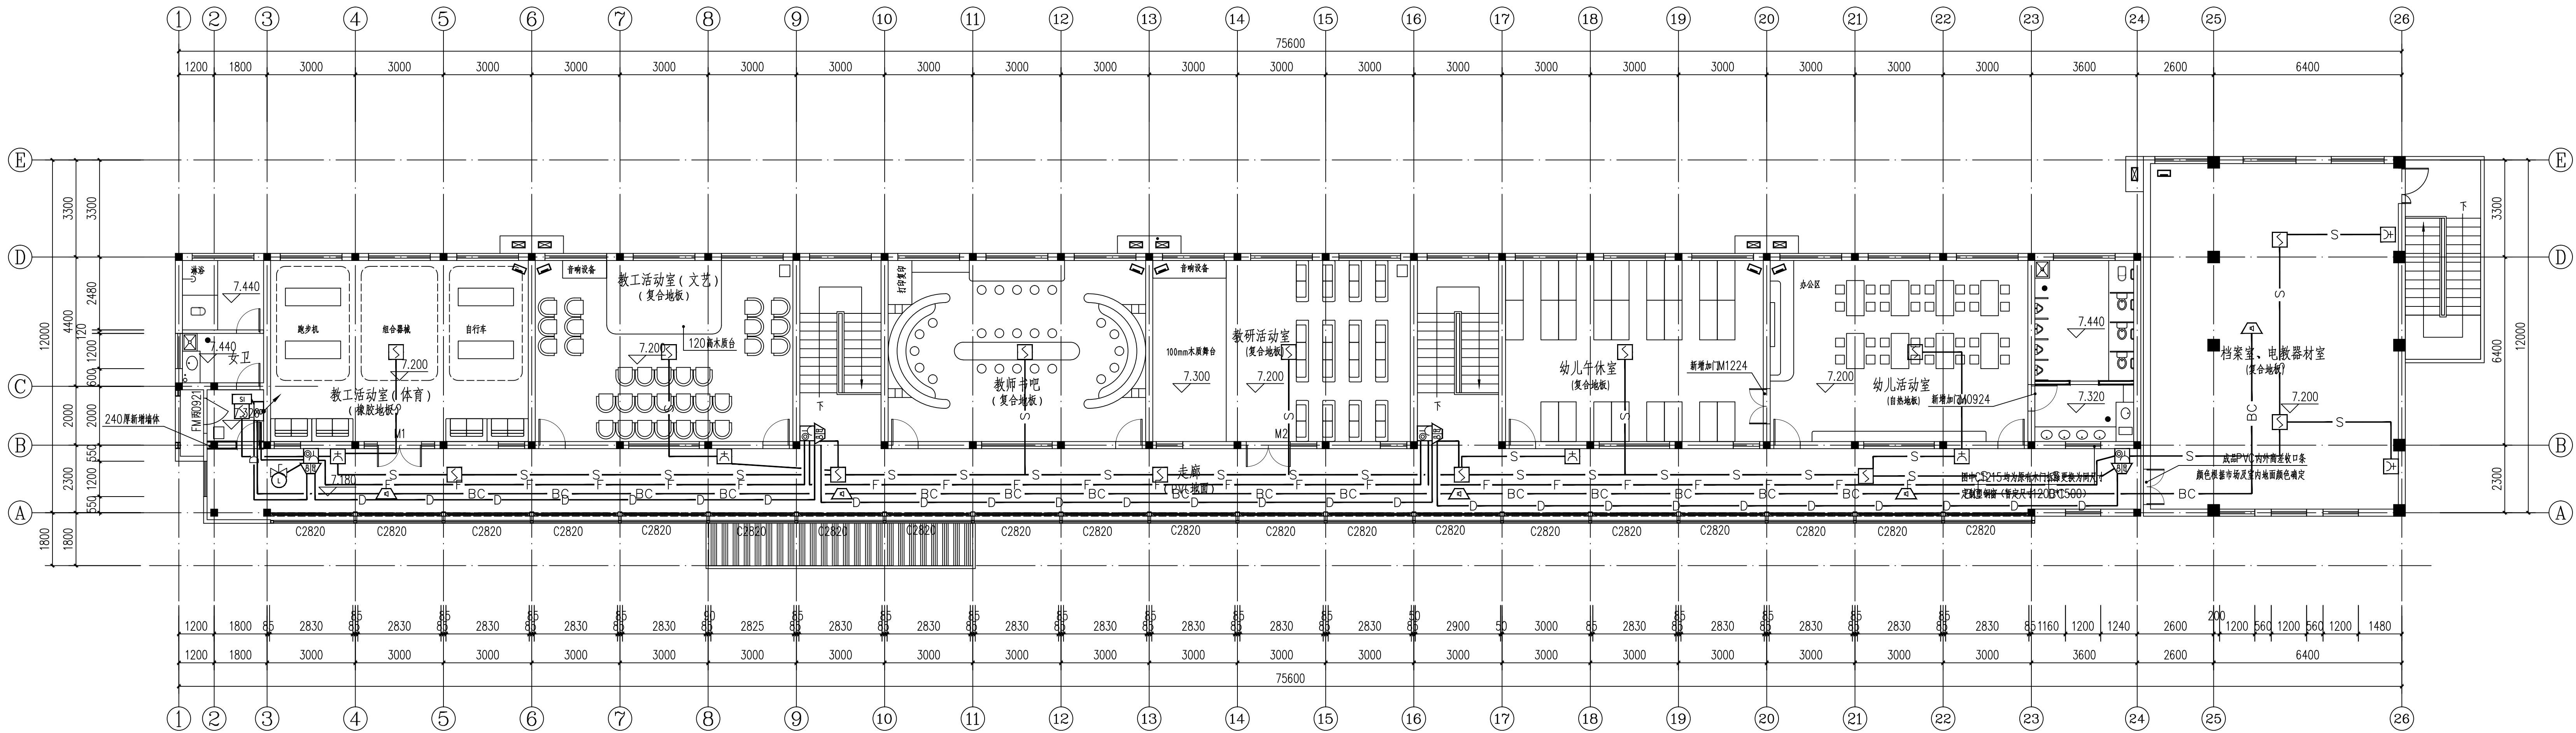

三层火灾自动报警平面图 1:100

—— S ——	总线: WQZBN-RYJS-2x25 JDG20 WC SCE	报警回路线
—— D ——	总线: WQZBN-RYJ-2x4 JDG25 WC SCE	电源线
—— F ——	总线: WQZBN-RYJS-4x15 JDG20 WC SCE	消防电话
—— BC ——	总线: WQZBN-RYJS-2x25 JDG20 WC SCE	消防广播线
—— Y ——	总线: WQZBN-RVSP-2x15 JDG20 WC SCE	应急照明集中控制线

连云港港安消防工程有限公司		设计证书编号: 622020180199	建设单位: 连云区幼教中心	工程号: 20250702
项目负责人: 万斌	专业负责人: 石有优	工程名称: 连云区幼教中心消防改造工程	图别: 电施	图号: A1+1/4
专业审定: 曲景林	设计: 杨帆	图名: 三层火灾自动报警平面图	日期: 2025.07.02	
校对: 徐志雄	制图: 杨帆			