

序号	图号	图纸名称	图纸尺寸	采用标准或重复使用图		备注
				图集或工程编号	图号	
1	电施-01	系统图	A1			
2	电施-02	一层配电平面图	A1			
3	电施-03	一层照明平面图	A1			
4	电施-04	大样图	A1			
5						
6						
7						
8						
9						
10						
11						
12						
13						
14						
15						
16						
17						
18						
19						
20						
21						
22						
23						
24						

江苏中森
建筑设计有限公司
JIANGSU ZHONGSEN
ARCHITECTURAL DESIGN
设计证书号
建筑工程甲级A132012826


图纸目录

工程编号 2024-NT-02
图号 电施
2024年03月26日
第1页 共1页

建设单位 平潮镇人民政府
项目 平东农贸市场改造项目

项目负责人 王悦悦 专业负责人 王悦悦 校对 王悦悦 填表人 王悦悦

专业名称	日期	专业名称	日期
给排水		暖通	
电气		结构	
建筑		装饰	

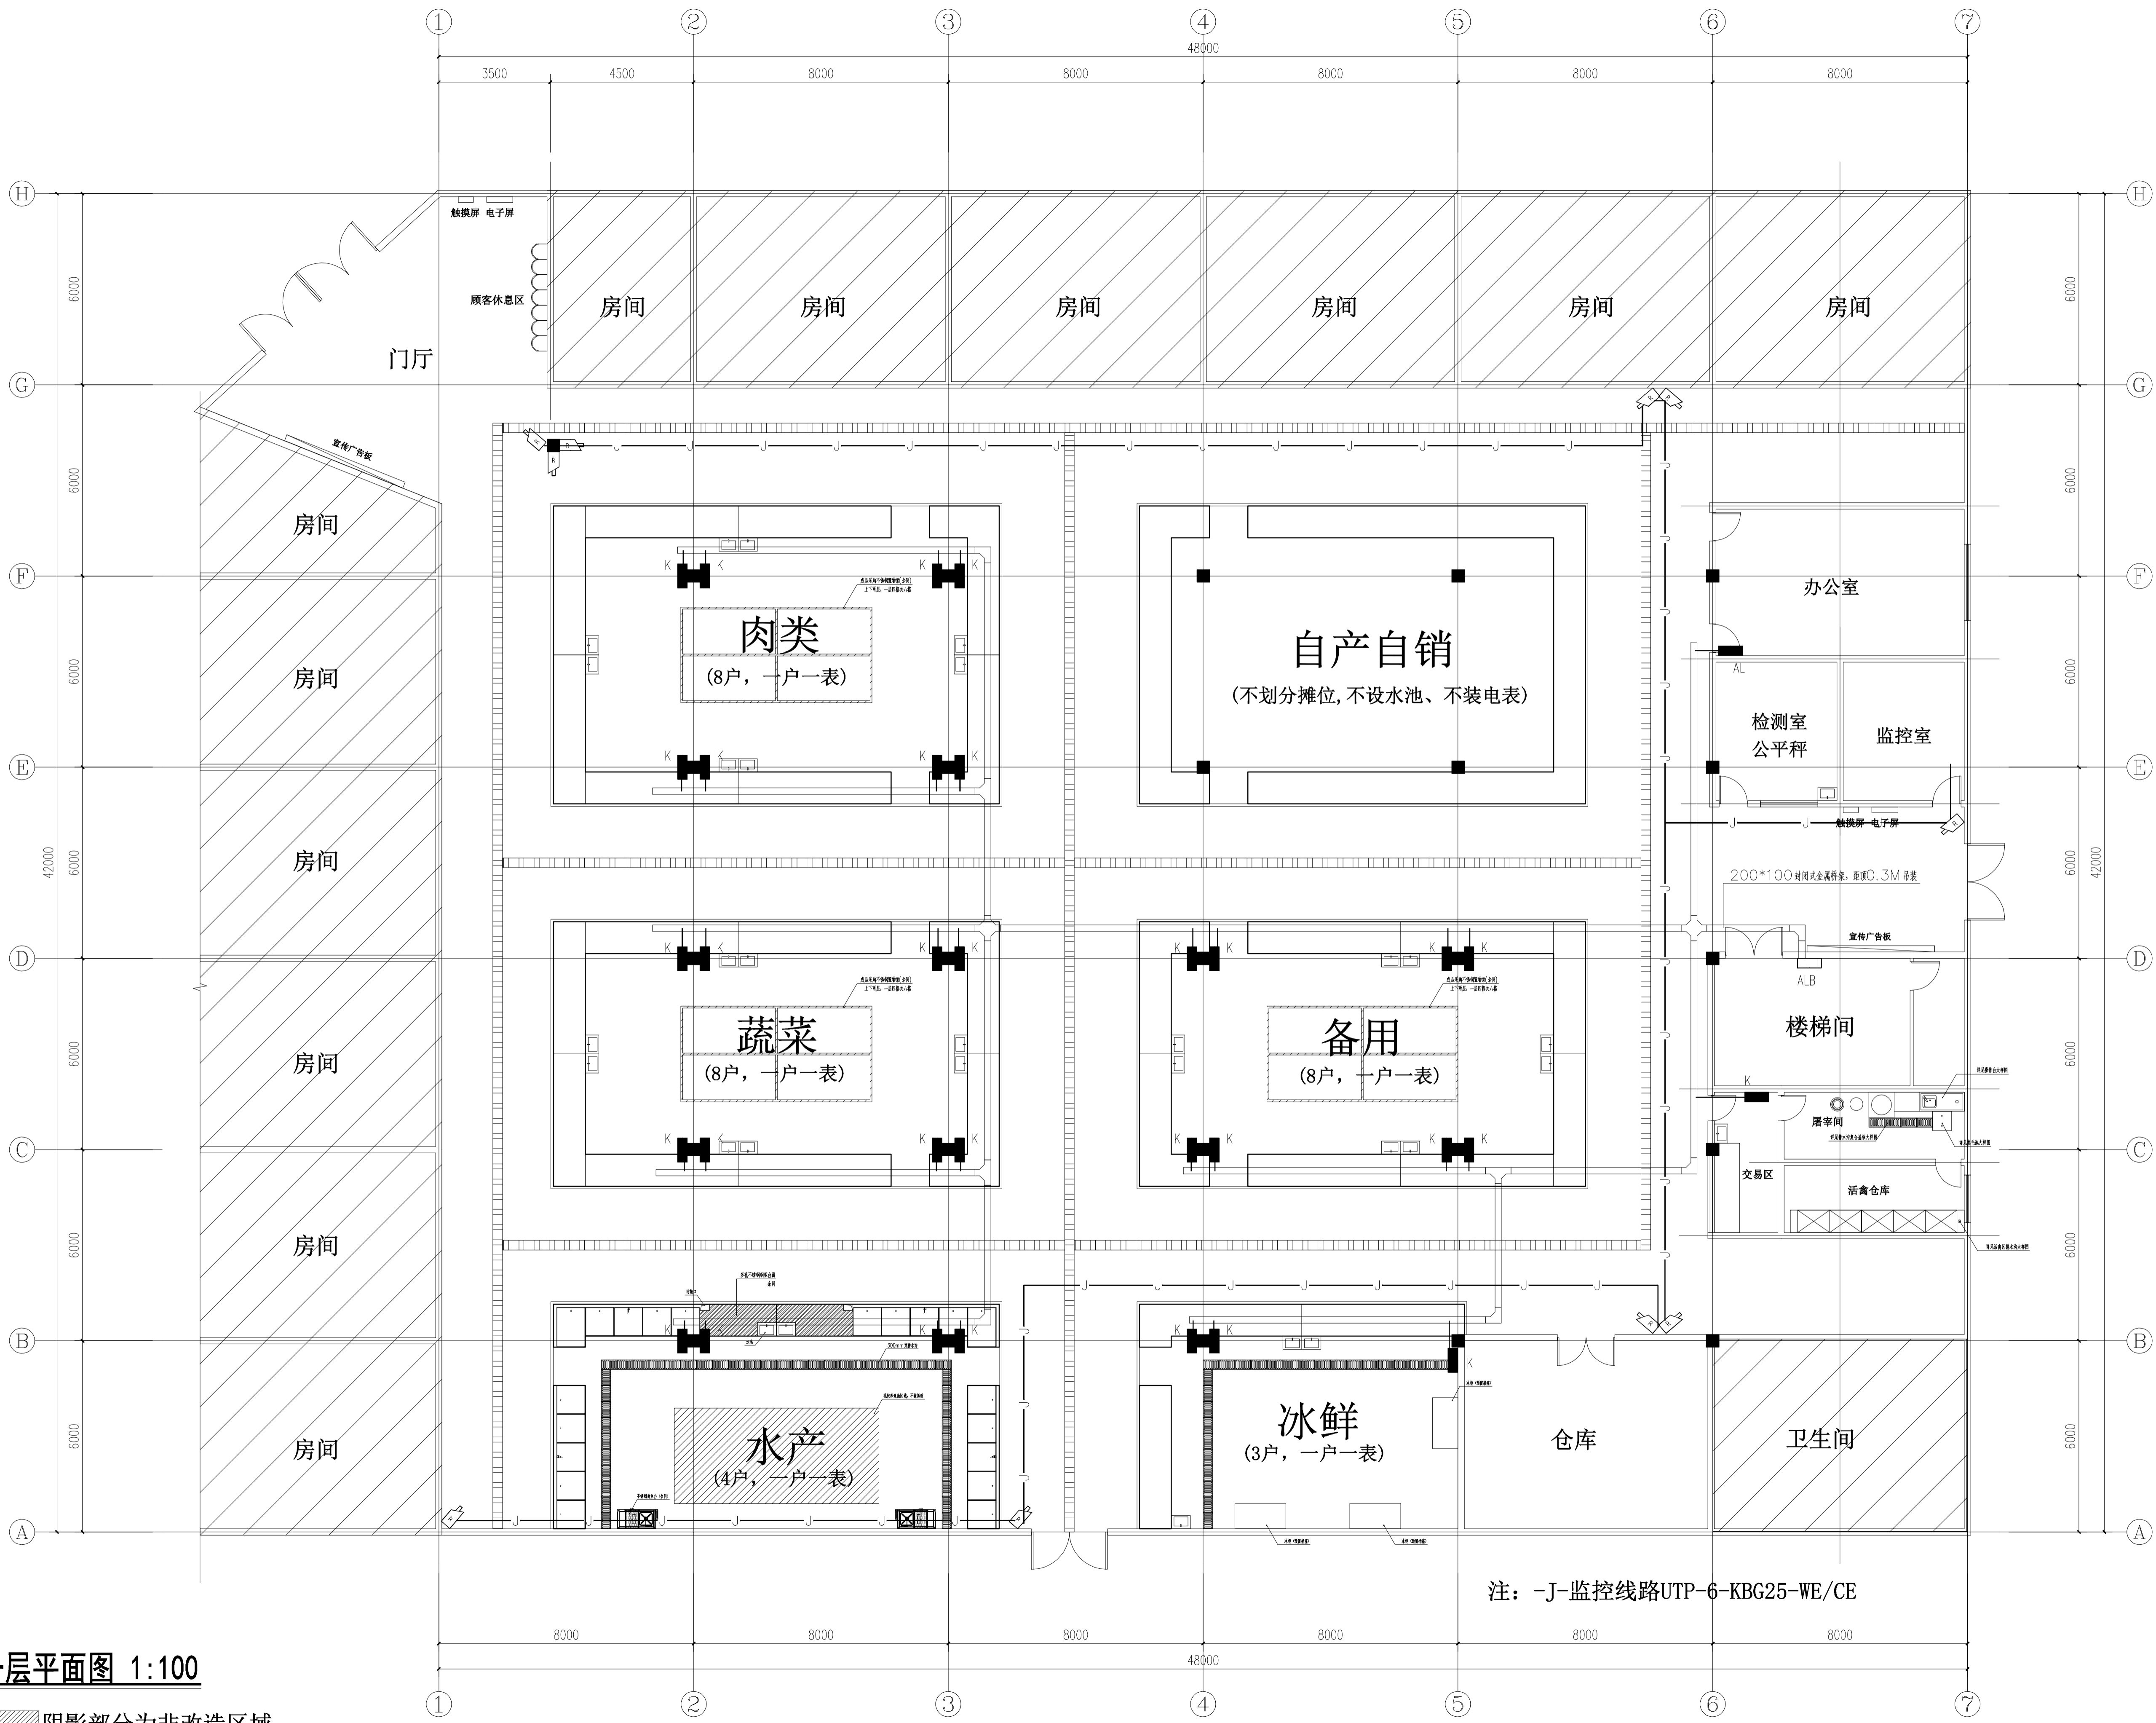

一层平面图 1:100

阴影部分为非改造区域

说明:
EXPLAIN

建筑设计单位:
ARCHITECTURE DESIGN UNIT

ZSD

江苏中森建筑设计有限公司
JIANGSU ZHONGSEN
ARCHITECTURAL DESIGN Co.,Ltd
设计证书甲级编号 A132012826

江苏中森建筑设计南通分公司地址:
南通市通州区南山湖一号国金中心24楼
邮政编码: 226363
电话: 0513-86866869

合作设计单位:
JOINTLY DESIGNED WITH

建设单位:
CLIENT

平潮镇人民政府

工程名称:
PROJECT NAME

平东农贸市场改造项目

子项:
ITEM

版本号 REV.	日期 DATE	备注 REMARK

审定 APPROVED BY	电子签名 E SIGNATURE	手签签名 SIGNATURE

制图
DRAWN BY

王悦悦

出图章:
PROJECT SEAL

注册执业章:
REGISTERED SEAL


图名:
DRAWING TITLE

一层配电平面图

设计号: PROJECT No.	日期: DATE
2024-WT-02	2024.2.26
专业: DISCIPLINE	图号: DRAWING NO.
电气	电施-02
阶段: STATUS	图幅: MAP SHEET
施工图	A1


本图须加盖出图章, 否则一律无效
Invalid Unless Stamped

专业	日期	姓名	日期	姓名	日期	姓名	日期	姓名	日期
给排水									
暖通									
电气									
弱电									

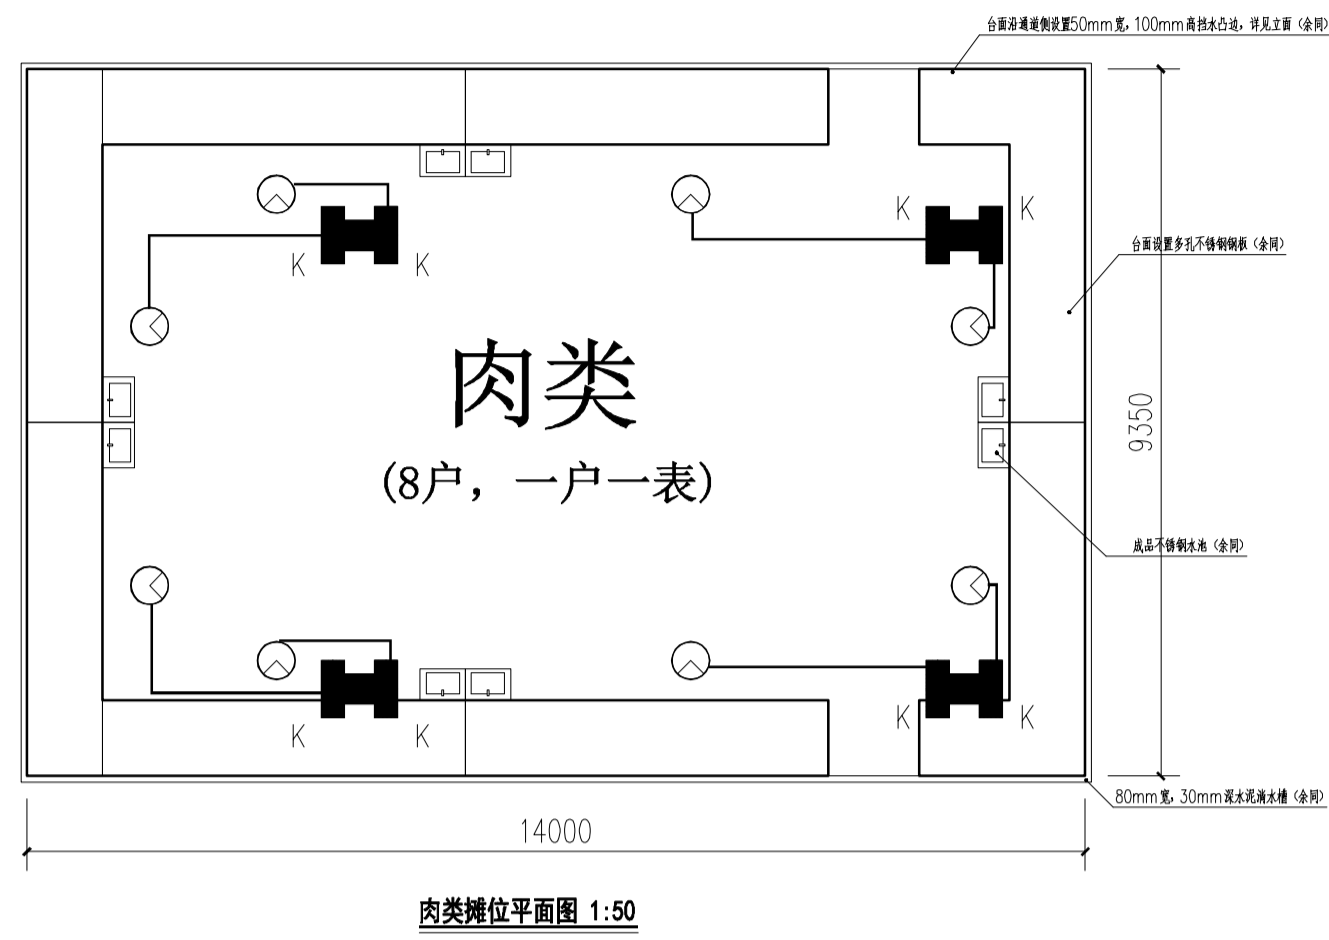


肉类摊位平面图 1:50


注：蔬菜摊位、备用摊位布置参见肉类摊位布置

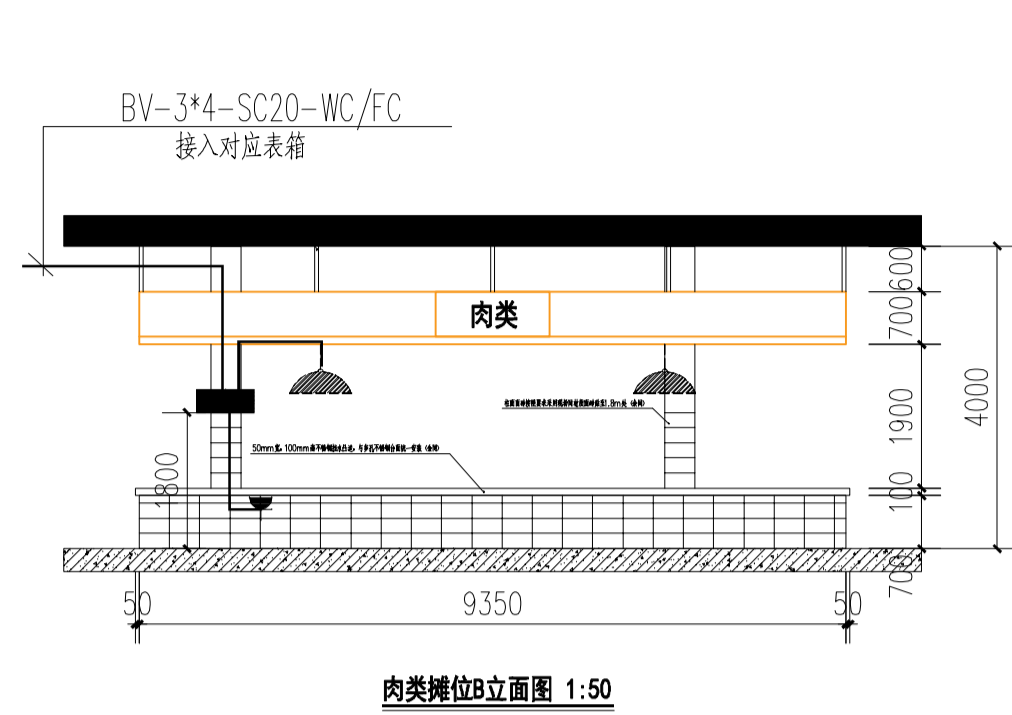

肉类摊位立面图 1:50

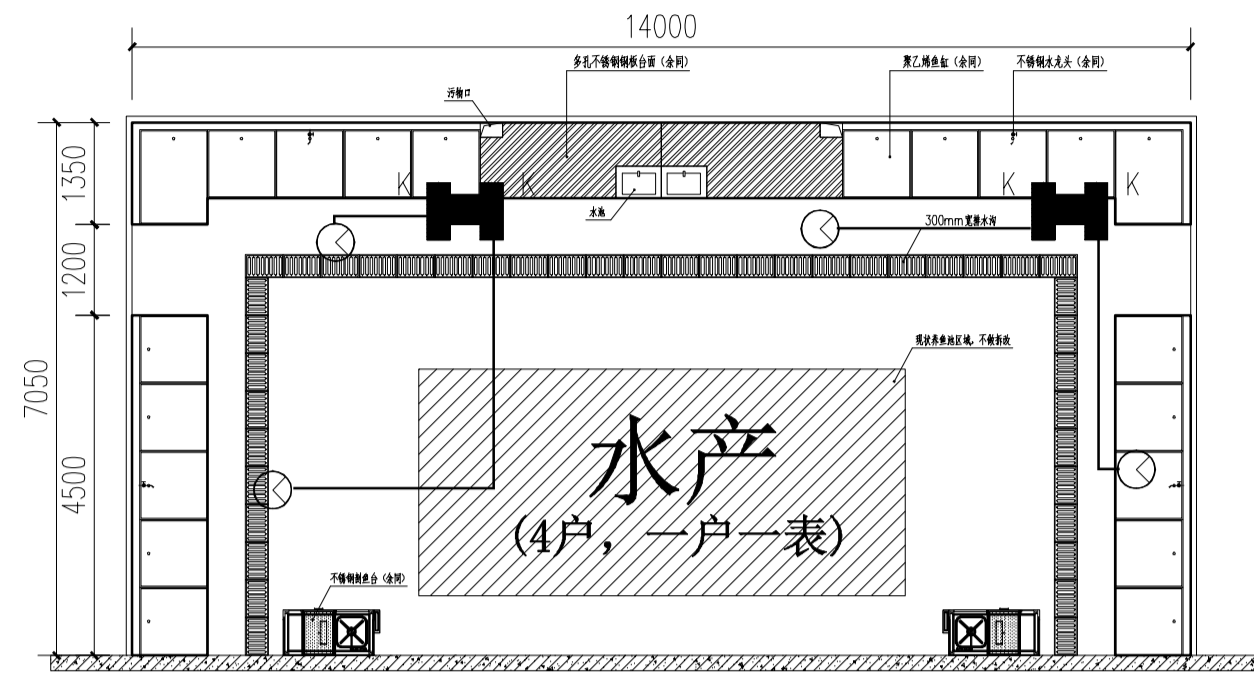

水产摊位平面图 1:50

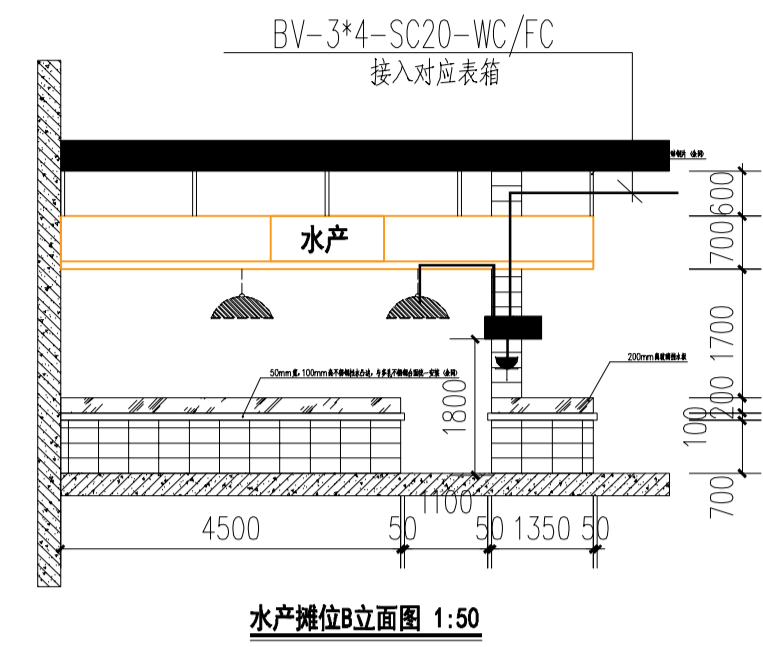

水产摊位立面图 1:50

注：所有摊位线管优先选用暗敷，从桥架引来，沿柱走线，并将线路隐藏在摊位的灯箱广告位内部，

线路、设备明敷时，需做好防潮防腐措施。

每个摊位安装1个单相防水插座，水产等台面有积水摊位设于柱上（距地1.3米），其余可设于台面下（距地0.5米）。具体安装高度可根据业主要求微调。

照明、插座回路均配漏电保护装置。

说明：
EXPLAIN

建筑设计单位：
ARCHITECTURE DESIGN UNIT



江苏中森建筑设计有限公司
JIANGSU ZHONGSEN
ARCHITECTURAL DESIGN Co.,Ltd
设计证书甲级编号 A132012826

江苏中森建筑设计南通分公司地址：
南通市通州区南山湖一号国金中心24楼
邮政编码：226363
电话：0513-86866869

合作设计单位：
JOINTLY DESIGNED WITH

建设单位：
CLIENT

平海镇人民政府

工程名称：
PROJECT NAME

平东农贸市场改造项目

子项：
ITEM

版本号 REV.	日期 DATE	备注 REMARK

	电子签名 E SIGNATURE	手签签名 W SIGNATURE
审定 APPROVED BY	顾利平	
审核 AUDITED BY	庞世秋	
项目负责人 PROJECT DIRECTOR	刘晓军	
专业负责 DISCIPLINE RESPONSIBLE BY	庞世秋	
校对 CHECKED BY	姜伶俐	
设计 DESIGNED BY	王悦悦	
制图 DRAWN BY	王悦悦	

出图章：
PROJECT SEAL

注册执业章：
REGISTERED SEAL

图名：
DRAWING TITLE

大样图

设计号： PROJECT No.	2024-WT-02	日期： DATE	2024.2.26
专业： DISCIPLINE	电气	图号： DRAWING NO.	电施-04
阶段： STATUS	施工图	图幅： MAP SHEET	A1

本图须加盖出图章，否则一律无效
Invalid Unless Stamped