


筑	华燕萍	华燕萍	华燕萍	陈新全	陈新全
建	张莉	张莉	张莉	钟珊珊	钟珊珊
结	祁爱娟	祁爱娟	祁爱娟	华燕萍	华燕萍
电					
气					

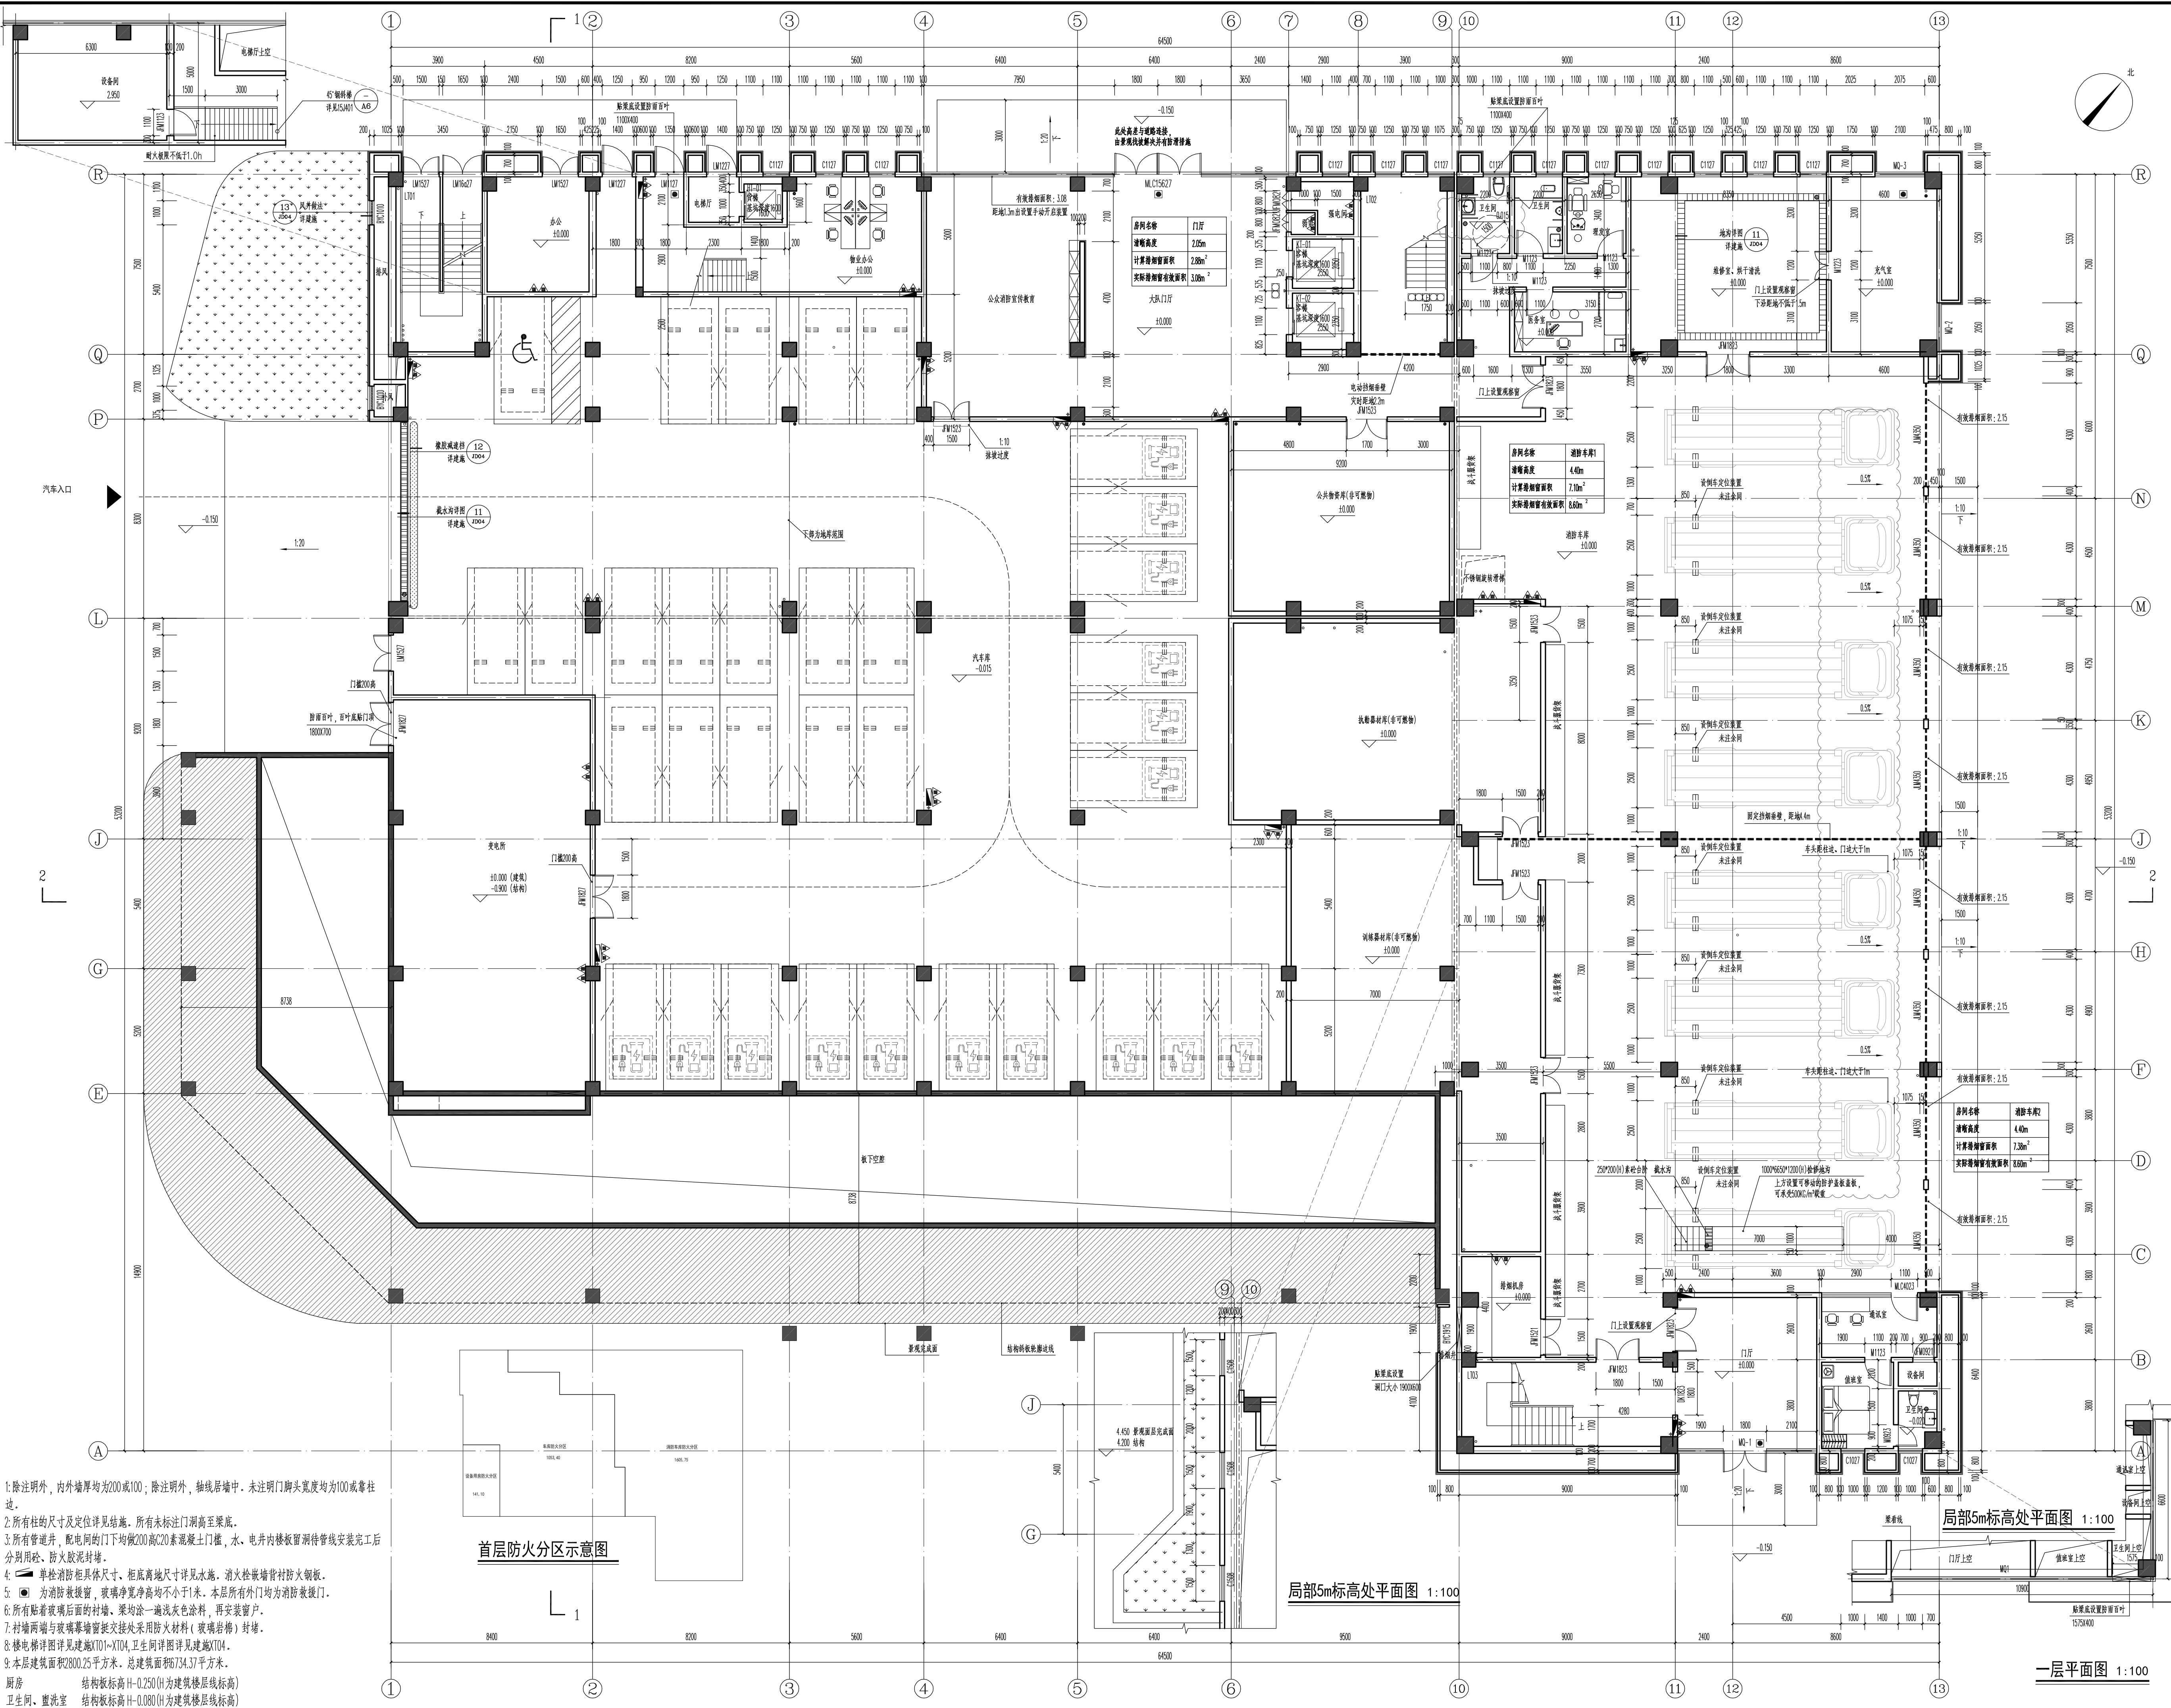

J

S

H

A

RCHITECTURE
DESIGN CO., LTD.

江苏合筑建筑设计股份有限公司

HezoneDesignCo.Ltd

建筑行业(建筑工程)甲级：A232060451

附注NOTES

审定APPROVED BY夏昶华

审核REVIEWED BY邱晓峰

项目负责人P.MANAGER华燕萍

专业负责人D.CHIEF华燕萍

校对CHECKED BY华燕萍

设计DESIGNED BY祁言豪

制图DRAWN BY祁言豪

建设单位CLIENT无锡市新吴区重点建设项目管理中心

工程名称PROJECT新吴区沿塘消防站新建工程

子项名称SUB-PROJECT消防站

工程编号PROJECT NO.22-027-01

图纸名称TITLE一层平面图

设计阶段PHASE施设

专业DISCIPLINE建筑图号DRAWING NO.02a日期DATE2023.10版本VER.0

中华人民共和国一级注册建筑师姓名：华燕萍注册号：3206045-008有效期至：至2025年02月

<执业签章>

<出图盖章>

本图须加盖出图签章，否则一律无效。