



会	(专业)	(姓名)	(日期)
审	给排水		
核	暖通		
对	电气		
工			
程			

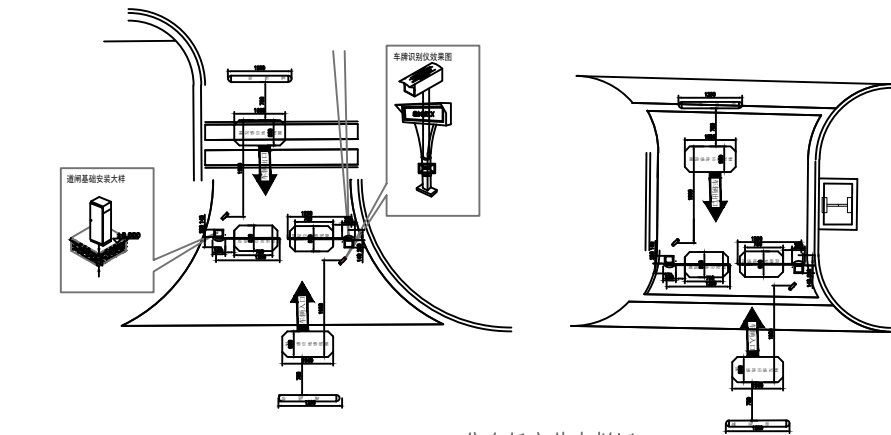


停车场安装大样图
图纸上内容仅为示意，具体以清单为准

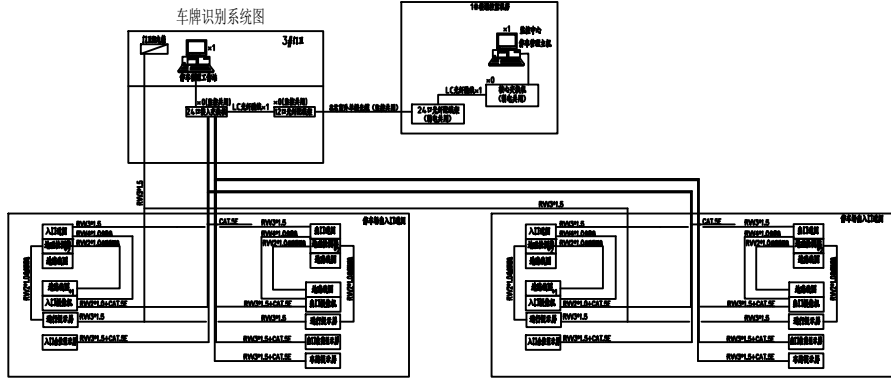


停车管理系统图
图纸上内容仅为示意，具体以清单为准

序号	表示符号	名称
1		1080p半球摄像机
2		1080p枪型红外摄像机
3		

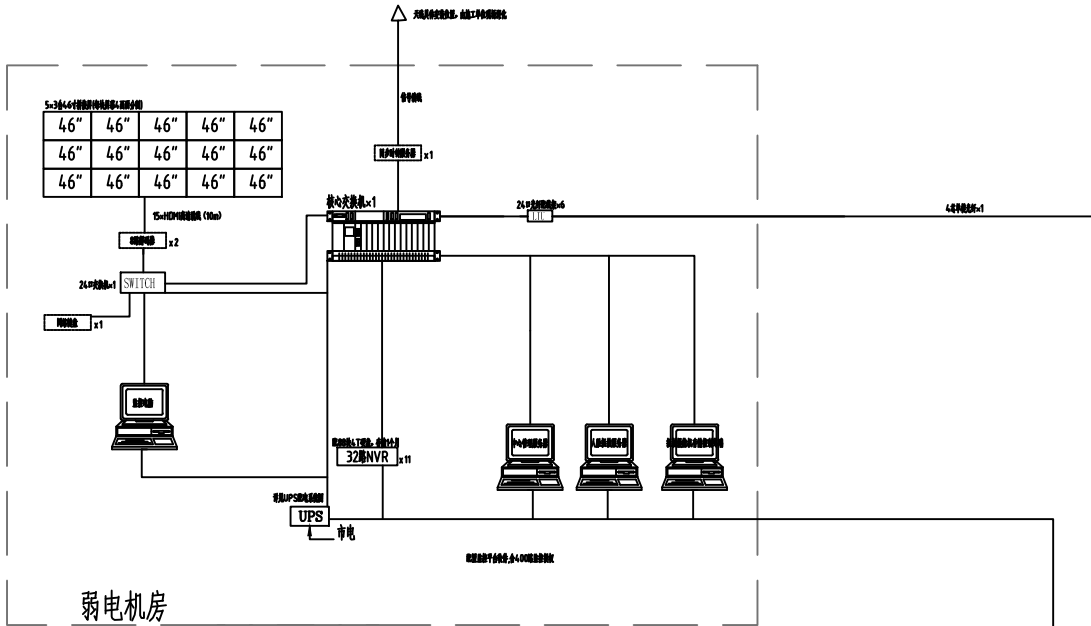

弱电机房


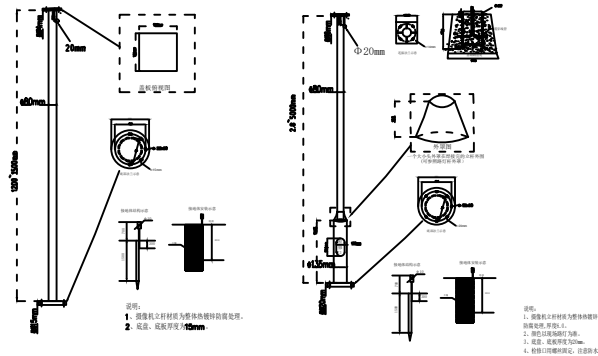


室外杆式监控安装大样图
图纸上内容仅为示意，具体以清单为准

YJV-0.6/1kV-5x16 SC65 FC

电源由业主自理，线缆长度以现场实测为准
室外过路每隔30m设置电气竖井一个，尺寸*600X600X800

APXC

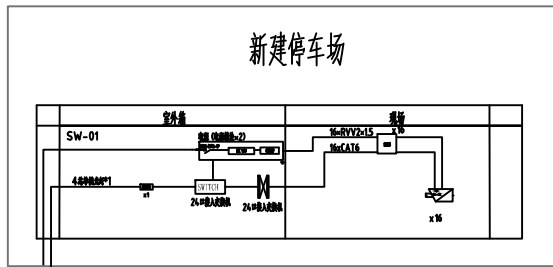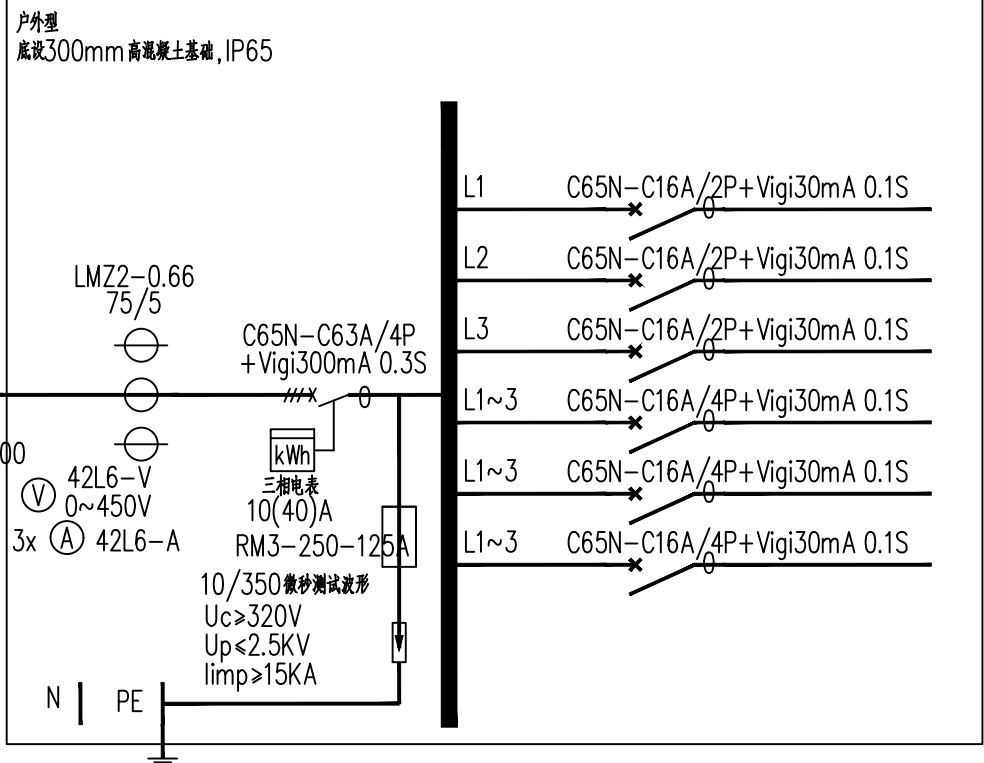

新建停车场

视频监控网络系统图

图纸上内容仅为示意，具体以清单为准

NOTES:

(封面专用章)
(执业注册章)
SEAL

苏州东吴建筑设计院
有限责任公司
SUZHOU DONGWU INSTITUTE
OF ARCHITECTURE DESIGN CO., LTD.
建筑工程 甲级 A232019691

合作设计
COOPERATOR

建设单位
CLIENT
苏州工业园区东景农贸市场经营管理有限公司

工程名称
PROJECT TITLE
南澳花园外围停车场工程

子项名称
JOB TITLE

图纸内容
DWG TITLE
停车场配电系统图


设计编号 PRO. No.

SSSSSS

工程号码 JOB No.


审批 Approved		工程负责人 Project Mgr.	徐 诚	
审核 Examined	陆进春	专业负责人 Job Mgr.	陆进春	
复核 Re-examined		设计 Design	李 斌	
校对 Checked	时志娜	制图 Drawn	李 斌	
		审核编号 Dwg No.	电 施	01
		日期 Date	2023.05	版本 Rev.

(专业)	(姓名)	(日期)	(专业)	(姓名)	(日期)
会			给排水		
管			暖通		
工			工		

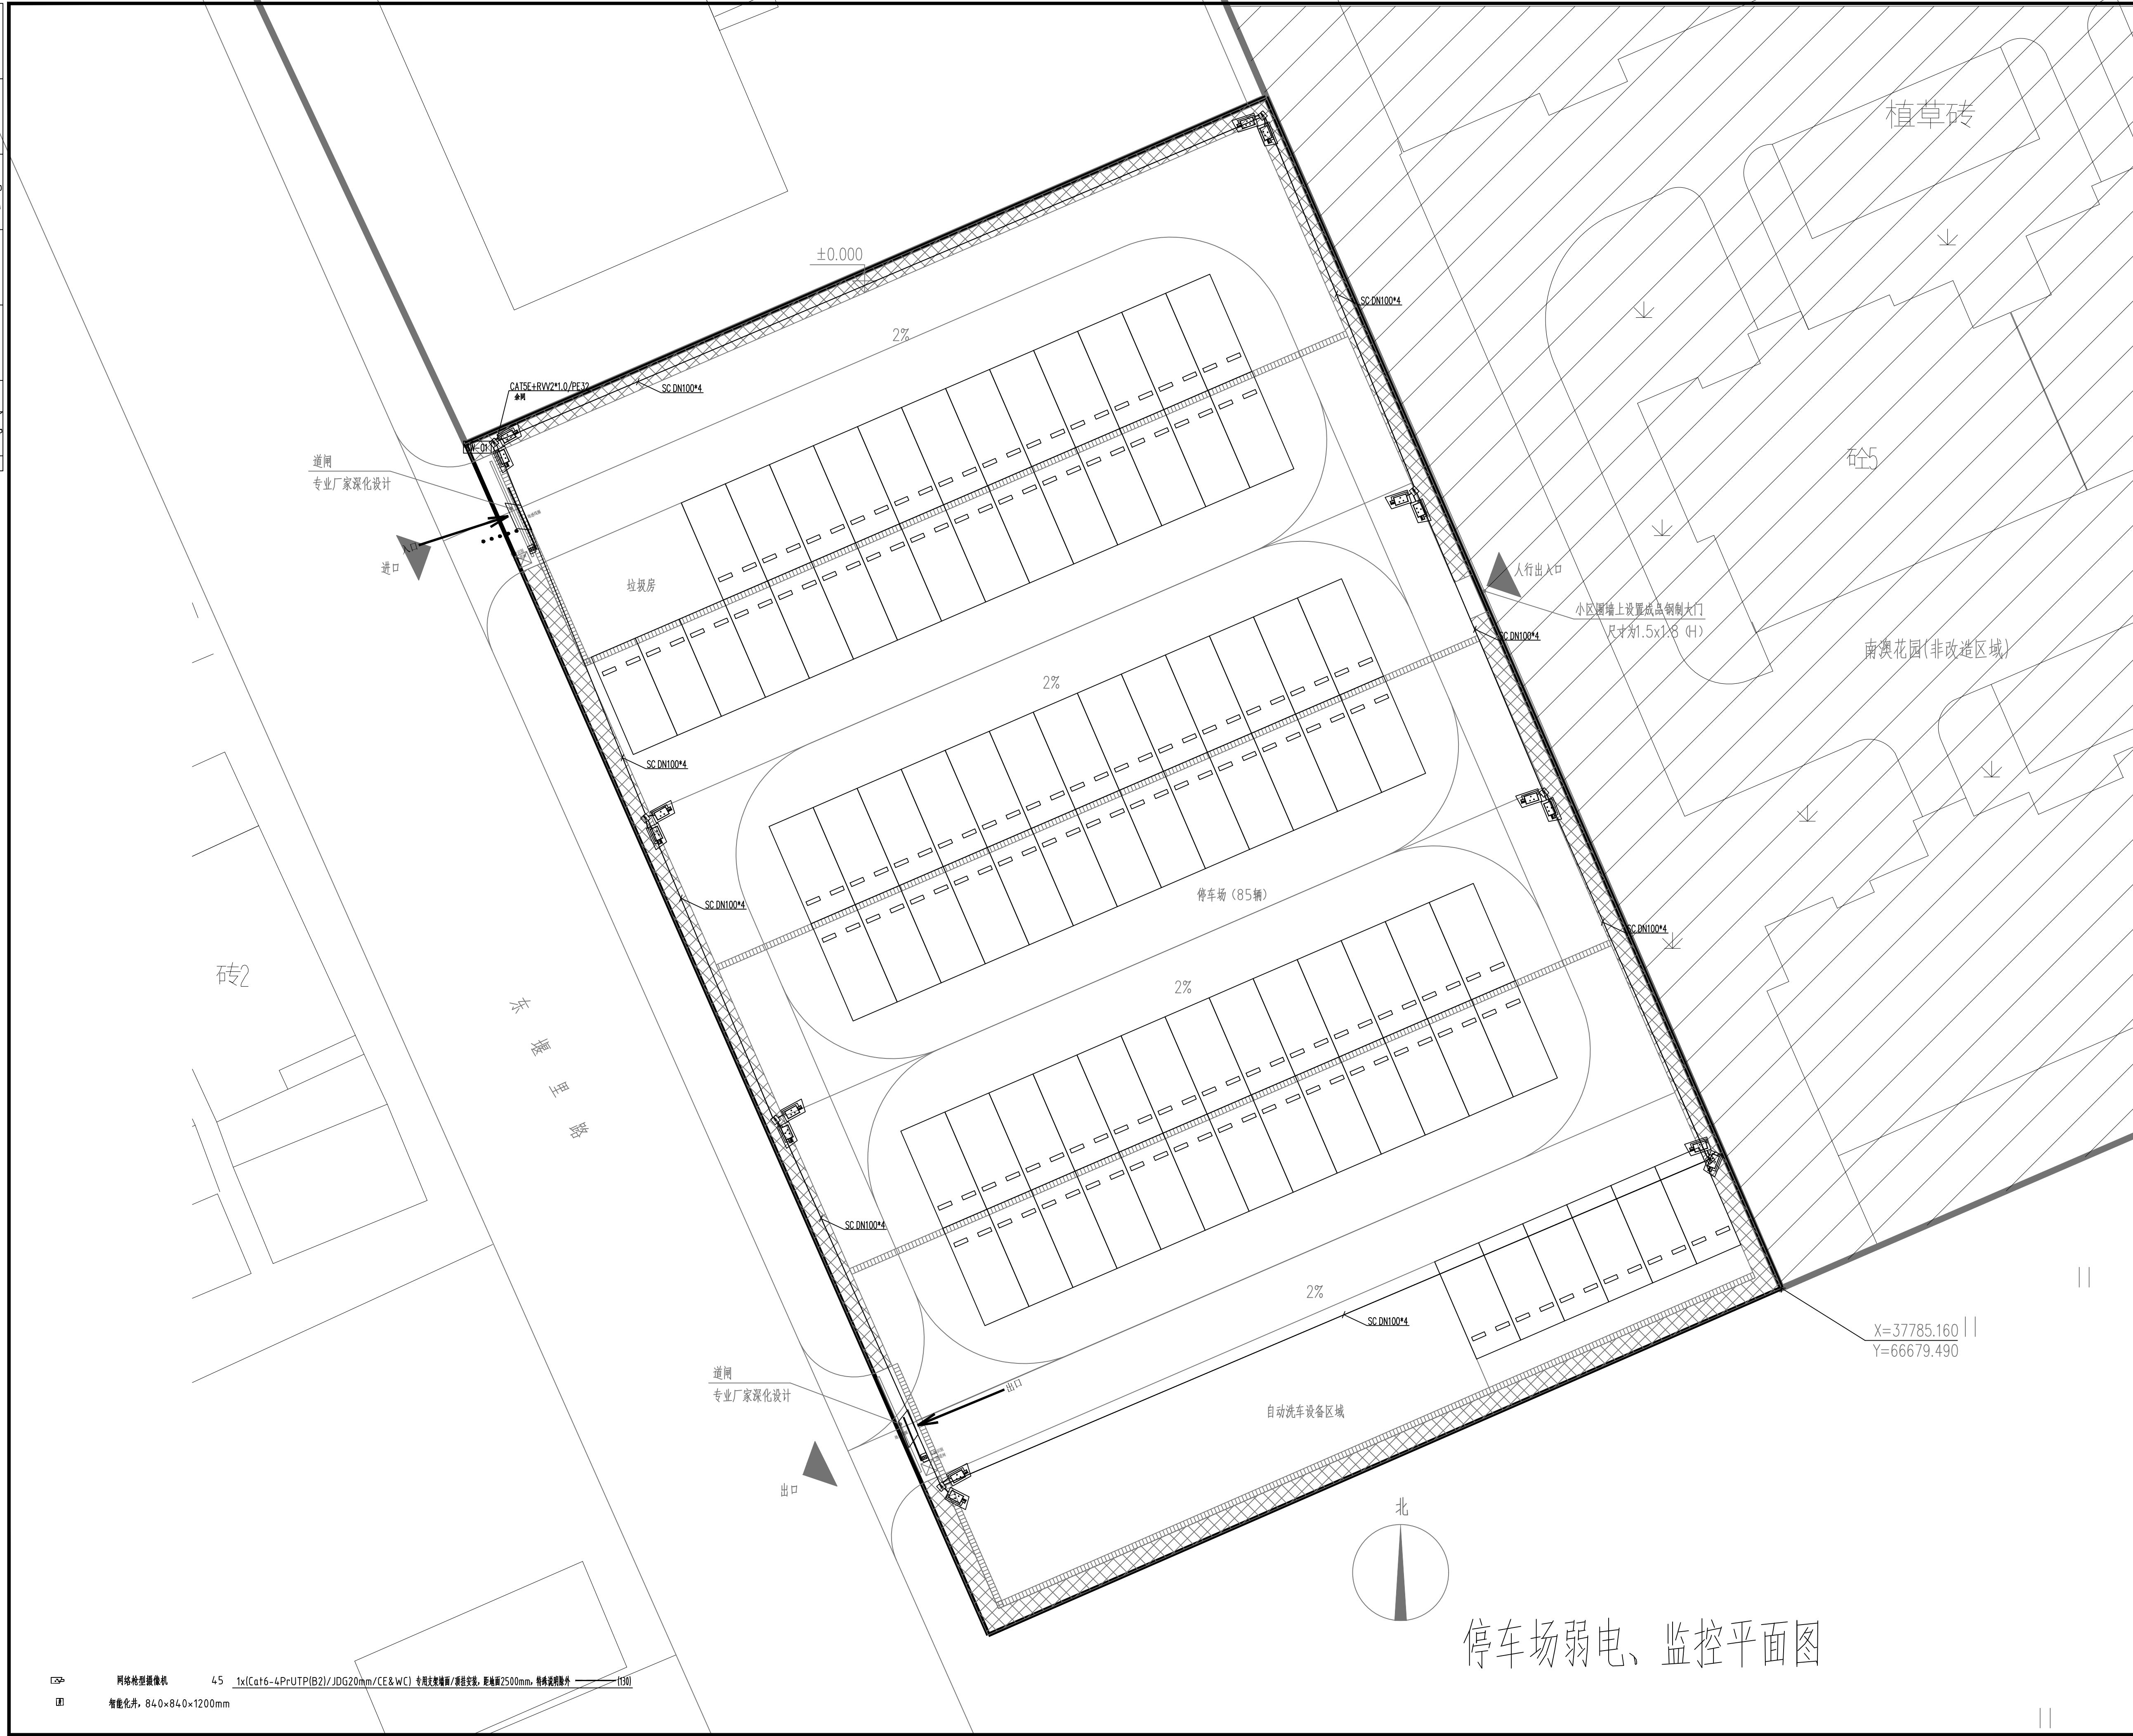

NOTES:					
(出图专用章) (执业注册章) SEAL					
苏州东吴建筑设计院 有限责任公司 SUZHOU DONGWU INSTITUTE OF ARCHITECTURE DESIGN CO., LTD. 建筑工程 甲级 A232019691					
合作设计 COOPERATOR					
建设单位 CLIENT 苏州工业园区东景农贸市场经营管理有限公司					
工程名称 PROJECT TITLE 南澳花园外围停车场工程					
子项名称 JOB TITLE					
图纸内容 DWG TITLE 停车场弱电、监控平面图					
设计编号 PRO. No.		SSSSSS			
工程号码 JOB No.					
审定 Approved			工程负责人 Project Mgr.	徐 诚	
审核 Examined	陆进春		专业负责人 Job Mgr.	陆进春	
复核 Re-examined			设计 Design	李 斌	
校对 Checked	时志娜		制图 Drawn	李 斌	
			图纸编号 Dwg. No.	电 施	02
			日期 Date	2023.05	
			版本 Rev.		

会	(专业)	(姓名)	(日期)	(专业)	(姓名)	(日期)
总	建筑			给排水		
计	结构			暖通		
	电气			照明		
	弱电			工程		

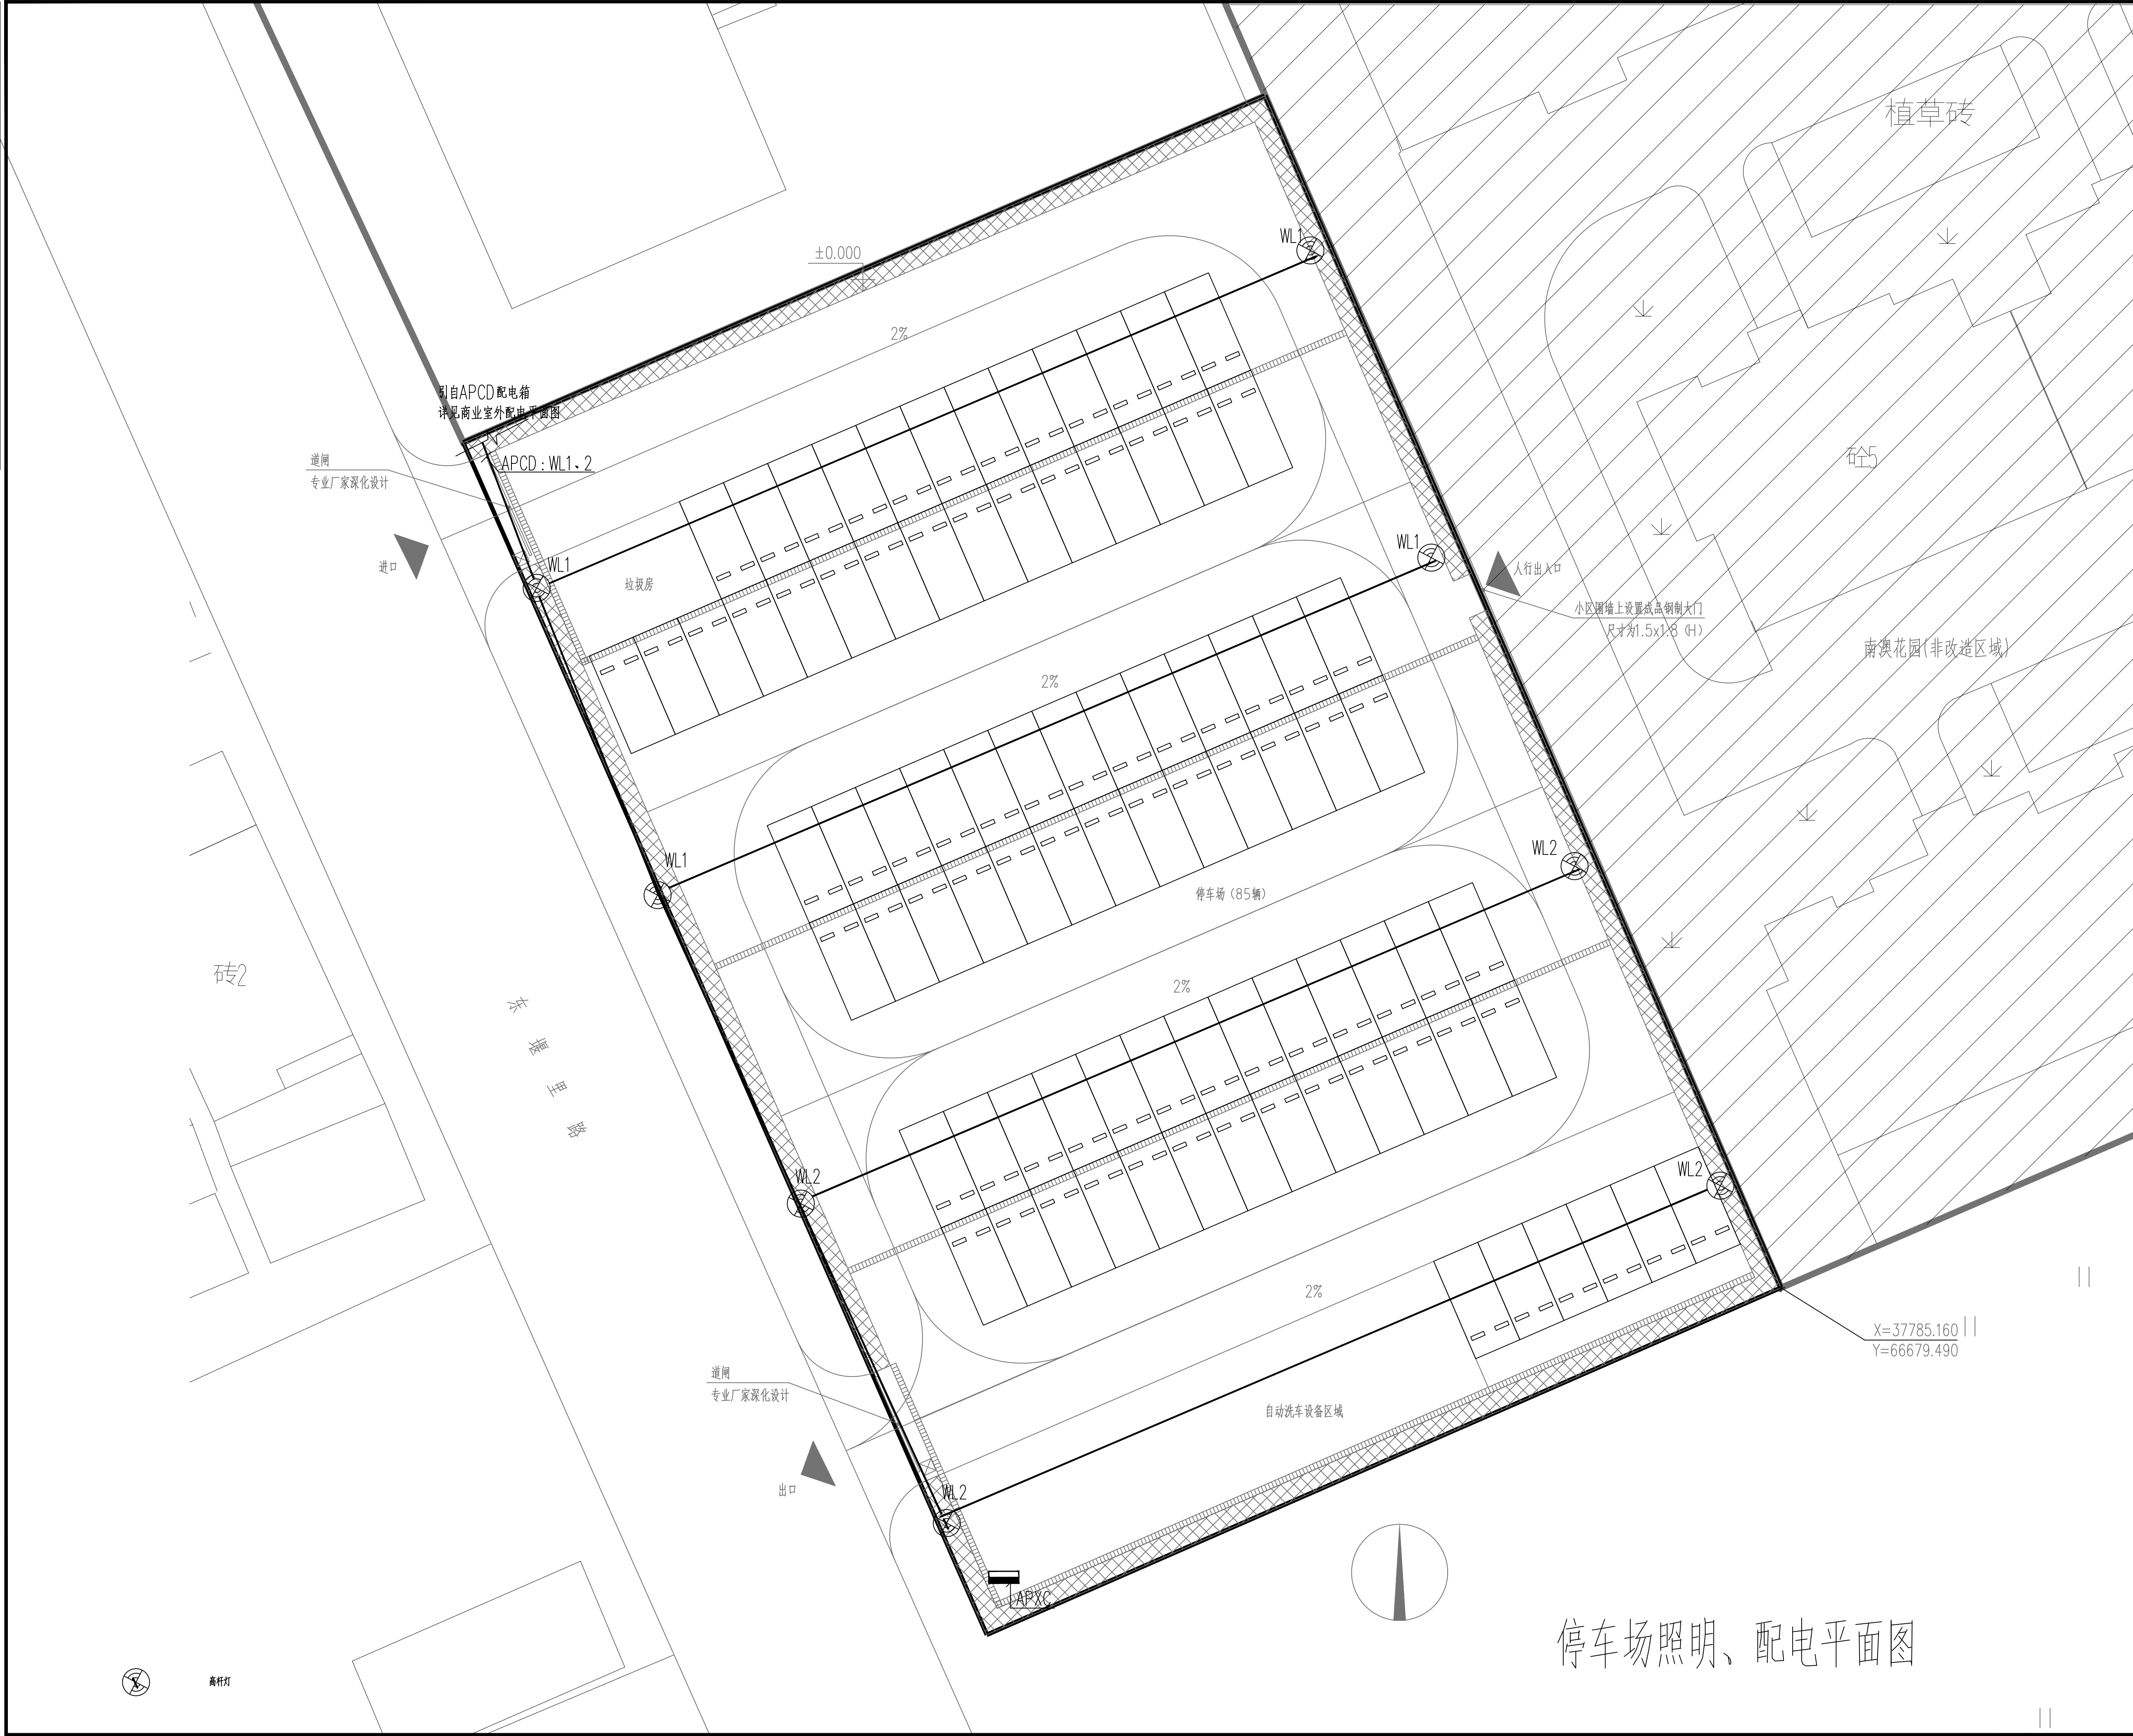

NOTES:			
(出图专用章) (执业注册章) SEAL			
苏州东吴建筑设计院 有限责任公司 SUZHOU DONGWU INSTITUTE OF ARCHITECTURE DESIGN CO., LTD. 建筑工程 甲级 A232019691			
合作设计 COOPERATOR			
建设单位 CLIENT 苏州工业园区东景农贸市场经营管理有限公司			
工程名称 PROJECT TITLE 南澳花园外围停车场工程			
子项名称 JOB TITLE			
图纸内容 DWG TITLE 停车场照明、配电平面图			
设计编号 PRO. No.		SSSSSS	
工程号码 JOB No.			
审定 Approved		工程负责人 Project Mgr.	徐 诚
审核 Examined	陆进春	专业负责人 Job Mgr.	陆进春
复核 Re-examined		设计 Design	李 斌
校核 Checked	时志娟	制图 Drawn	李 斌
		图纸编号 Dwg No.	电 施 03
		日期 Date	2023.05 版本 Rev.

停车场照明、配电平面图