

三层应急照明平面图 1:100

江苏省建筑设计研究院有限公司  
Jiangsu Province Architectural Design & Research Institute Co., Ltd.

注册建筑师 (项目负责人)  
注册电气工程师 (专业负责人)  
项目负责人  
设计人  
审核人  
校对  
制图  
绘图  
项目经理  
技术负责人  
总工程师

项目名称: Project Title  
地区: 地区名称  
建设单位: Client  
设计日期: Design Date  
出图日期: Issue Date

图名: Drawing Title


姓名	职称	签名
张明	注册建筑师	
李华	注册电气工程师	
王强	项目负责人	
赵刚	设计人	
孙伟	审核人	
周敏	校对	
吴昊	制图	
郑宇	绘图	
陈宇	项目经理	
林峰	技术负责人	
徐强	总工程师	

江苏筑森建筑设计有限公司  
DESIGN OF CENTURY ARCHITECTURE CO.,LTD.  
筑森设计 甲级设计证书号 甲设A22019393






不得量取图框尺寸施工,如有任何不妥事宜,请在施工与设计阶段会商。本图设计的容未经设计单位许可不得在其他地方使用。

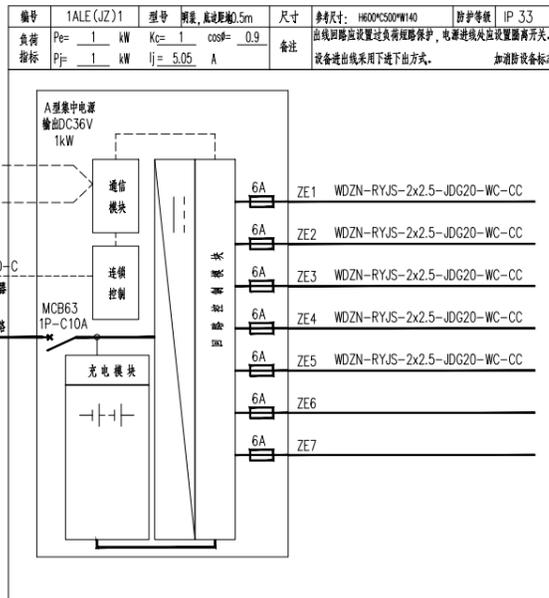

- 1F 疏散指示及应急照明 160W
- 2F 疏散指示及应急照明 134W
- 3F 疏散指示及应急照明 134W
- 4F 疏散指示及应急照明 134W
- 1F 消防室疏散指示及应急照明 7W
- 预留
- 预留

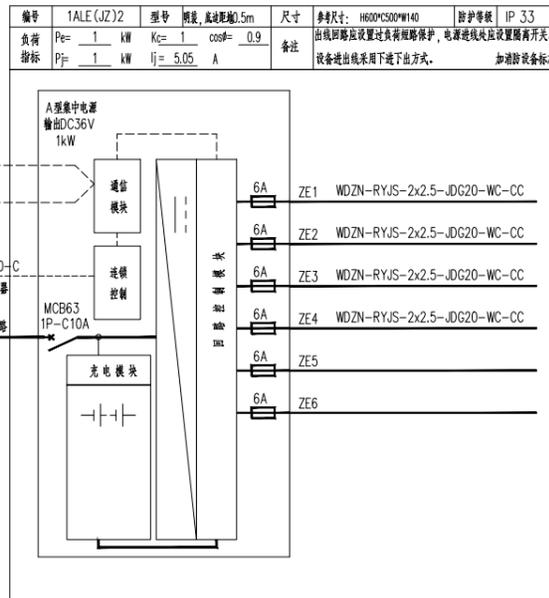

- 5F 疏散指示及应急照明 134W
- 6F 疏散指示及应急照明 134W
- 7F 疏散指示及应急照明 134W
- 8F 疏散指示及应急照明 134W
- 预留
- 预留

序号	符号	名称	型号及规格	单位	数量	安装方式
1		应急照明集中电源	防护等级IP3.3 连续供电时间不小于30min+30min	套		明装, 安装高度详见电气设计说明
2		应急照明灯 A型灯具	DC36V 5WLED灯 色温不应低于2700K	盏		吸顶安装
3		吊装单向疏散指示灯(小型) A型灯具	LED灯 TY-BLJC-1LR0E /1W531B 色温不应低于2700K	盏		吊装, 底边距地3.0m
4		疏散出口标志灯 A型灯具	DC36V 1WLED灯 色温不应低于2700K	盏		明装, 口上0.1m
5		安全出口标志灯 A型灯具	DC36V 1WLED灯 色温不应低于2700K	盏		明装, 口上0.1m

更改次数 Rev.	更改原因 Cause	日期 Date

注册章 (项目负责人)

注册章 (专业负责人)

防火设计自审章

出图章  
未加盖出图章本图无效

建设单位 Client  
无锡锡山区重点建设项目管理中心

项目名称 Project Title  
锡山区政府老楼修缮一期工程-1#


设计编号 Project NO.	比例 Scale	日期 Date
SQT2024440-1#	1:100	2024-06-27

图号  
Drawing NO. 电施-01

版本号  
Version NO.

批准 Approved	审核 Audited	校对 Checked	设计 Designed	绘图 Draw	方案 Plan Provided

江苏筑森建筑设计有限公司  
DESIGN OF CENTURY ARCHITECTURE CO.,LTD.  
筑森设计 甲级设计证书号 甲级A232019393

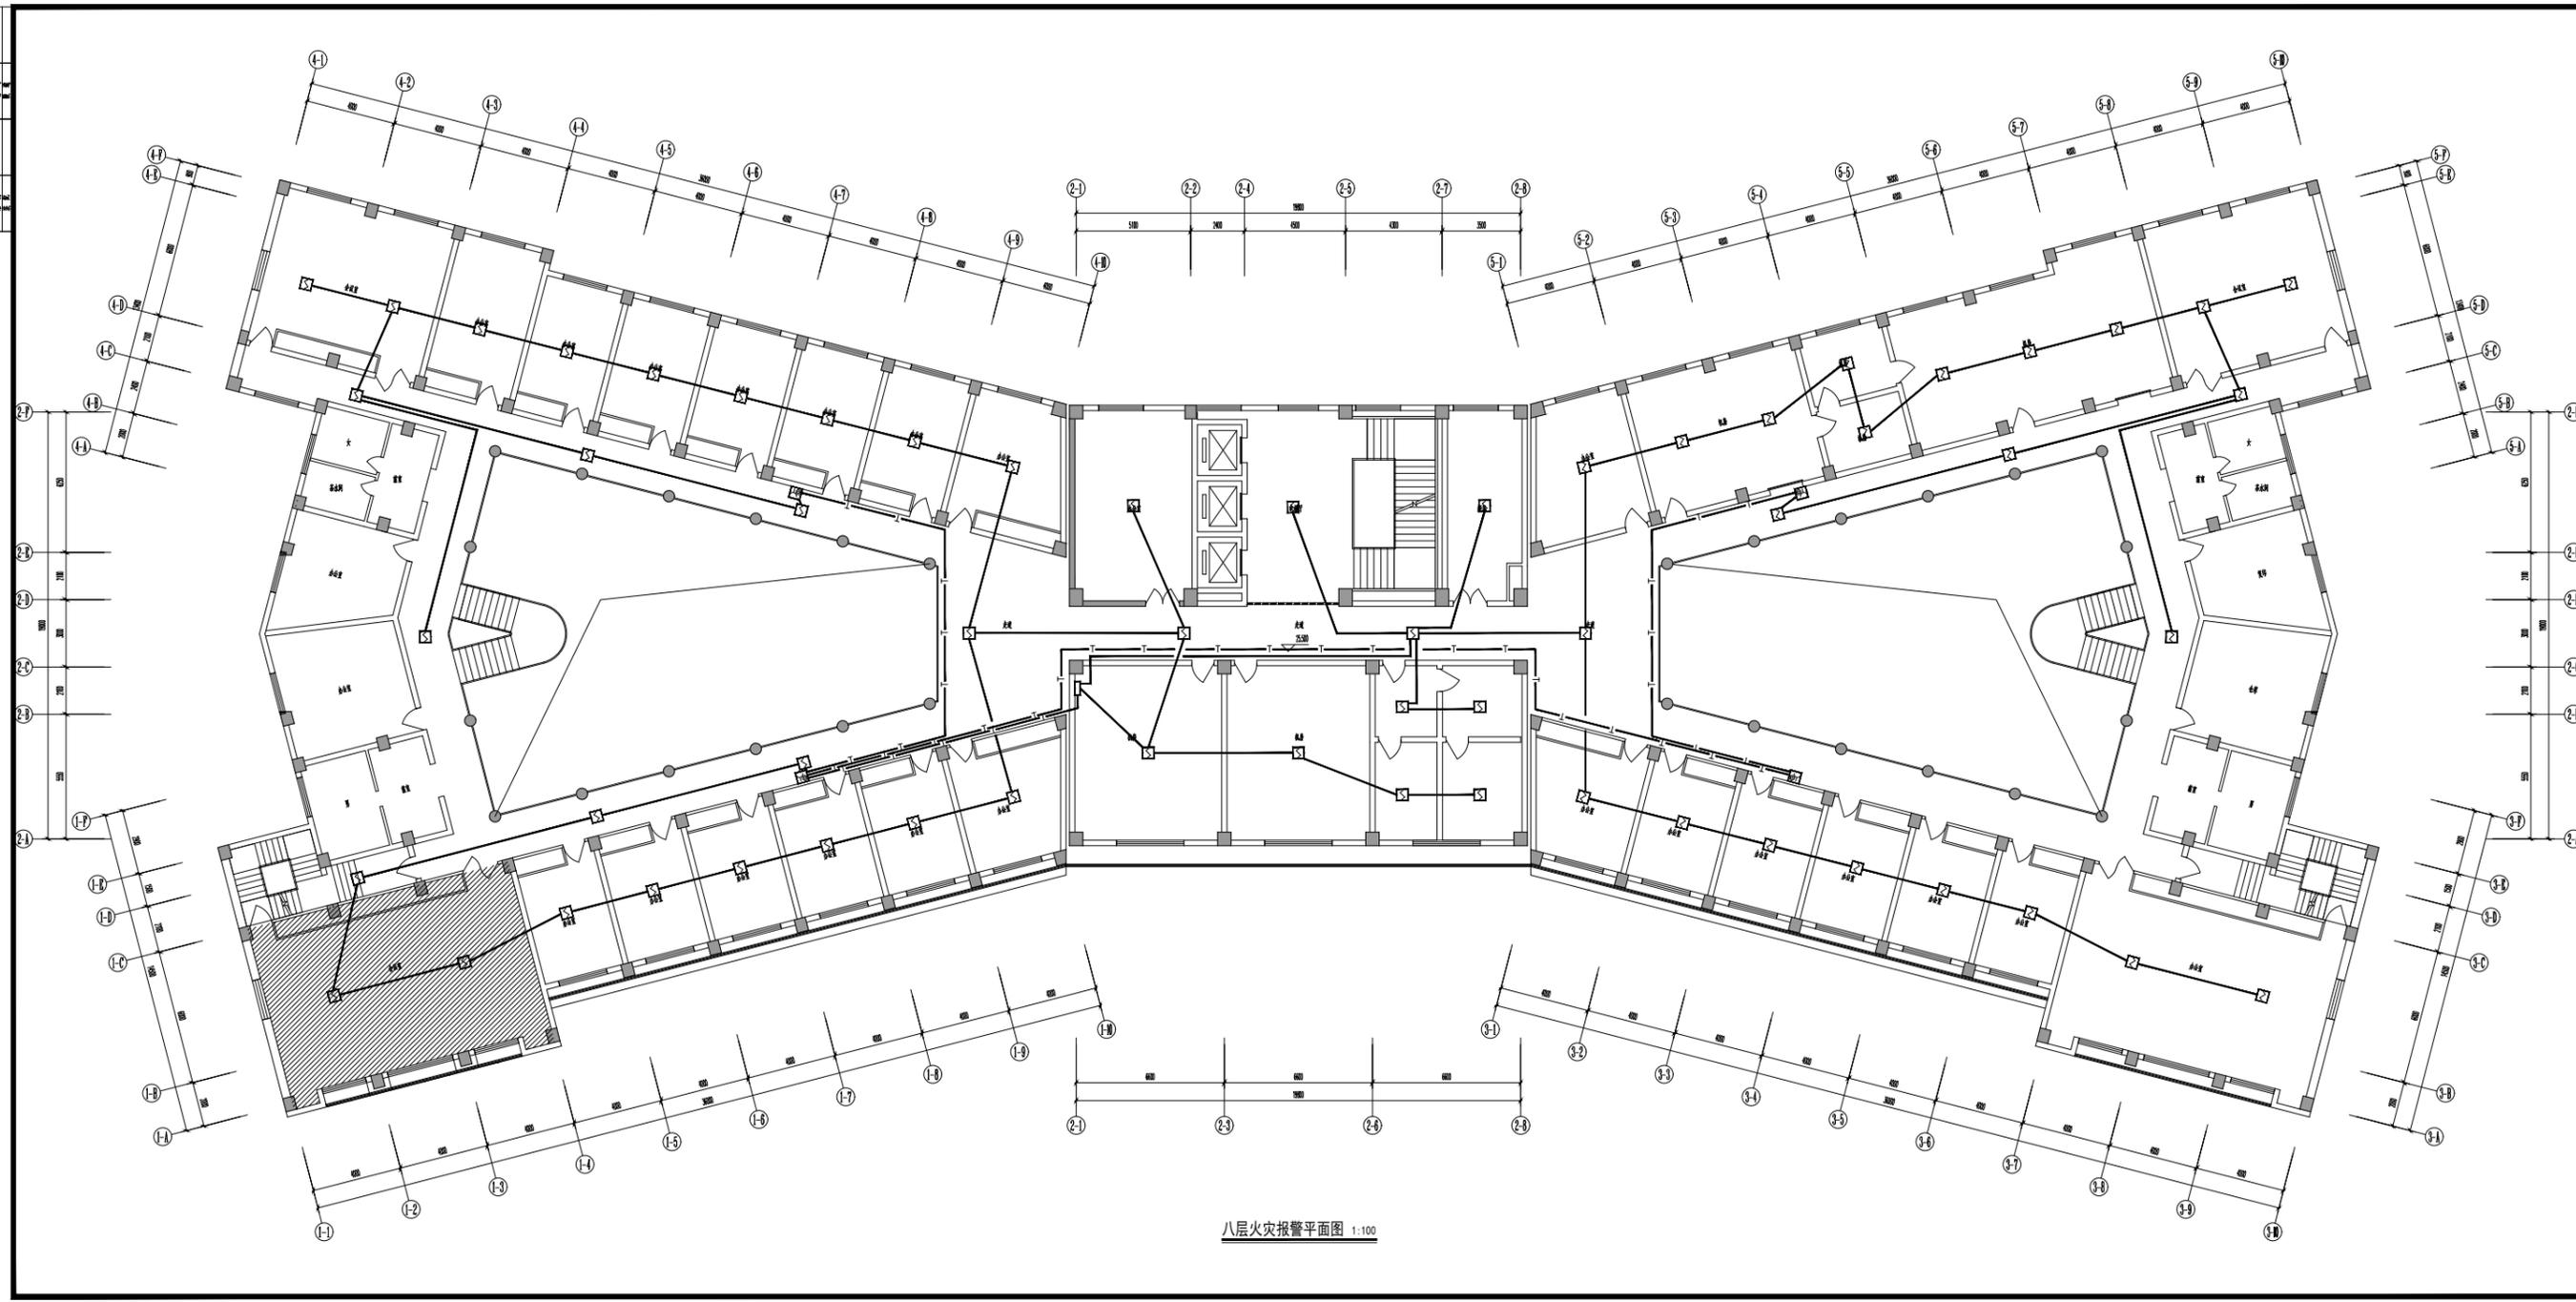

八层火灾报警平面图 1:100

江苏省建筑设计研究院有限公司  
Jiangsu Province Architectural Design & Research Institute Co., Ltd.


注册建筑师 (项目负责人)  
注册结构工程师 (专业负责人)  
注册电气工程师 (专业负责人)  
注册给排水工程师 (专业负责人)  
注册暖通工程师 (专业负责人)  
注册消防工程师 (专业负责人)  
注册人防工程师 (专业负责人)  
注册岩土工程师 (专业负责人)  
注册环境工程师 (专业负责人)  
注册城乡规划师 (专业负责人)  
注册造价工程师 (专业负责人)  
注册监理工程师 (专业负责人)  
注册安全工程师 (专业负责人)  
注册环境影响评价工程师 (专业负责人)  
注册咨询工程师 (专业负责人)  
注册测绘师 (专业负责人)  
注册土地估价师 (专业负责人)  
注册资产评估师 (专业负责人)  
注册税务师 (专业负责人)  
注册社会工作者 (专业负责人)  
注册心理咨询师 (专业负责人)  
注册婚姻家庭咨询师 (专业负责人)  
注册营养师 (专业负责人)  
注册健康管理师 (专业负责人)  
注册劳动关系协调员 (专业负责人)  
注册企业人力资源管理师 (专业负责人)  
注册企业培训师 (专业负责人)  
注册企业信用管理师 (专业负责人)  
注册企业法律顾问 (专业负责人)  
注册企业培训师 (专业负责人)  
注册企业培训师 (专业负责人)  
注册企业培训师 (专业负责人)

项目名称: Project Title  
建设单位: Client  
设计编号: 20240627  
图号: 包-17  
日期: 2024-06-27  
图名: Drawing Title

姓名	职称	签名
张明	注册建筑师	
李华	注册结构工程师	
王强	注册电气工程师	
赵刚	注册给排水工程师	
孙伟	注册暖通工程师	
周敏	注册消防工程师	
吴昊	注册人防工程师	
郑宇	注册岩土工程师	
冯磊	注册环境工程师	
陈浩	注册城乡规划师	
褚鑫	注册造价工程师	
曹峰	注册监理工程师	
邓超	注册安全工程师	
林宇	注册环境影响评价工程师	
罗杰	注册咨询工程师	
宋凯	注册测绘师	
唐磊	注册土地估价师	
吴昊	注册资产评估师	
郑宇	注册税务师	
冯磊	注册社会工作者	
陈浩	注册心理咨询师	
褚鑫	注册婚姻家庭咨询师	
曹峰	注册营养师	
邓超	注册健康管理师	
林宇	注册劳动关系协调员	
罗杰	注册企业人力资源管理师	
宋凯	注册企业培训师	
唐磊	注册企业培训师	
吴昊	注册企业培训师	

江苏筑森建筑设计有限公司  
DESIGN OF CENTURY ARCHITECTURE CO.,LTD.  
筑森设计 甲级设计证书号 甲设A22019393



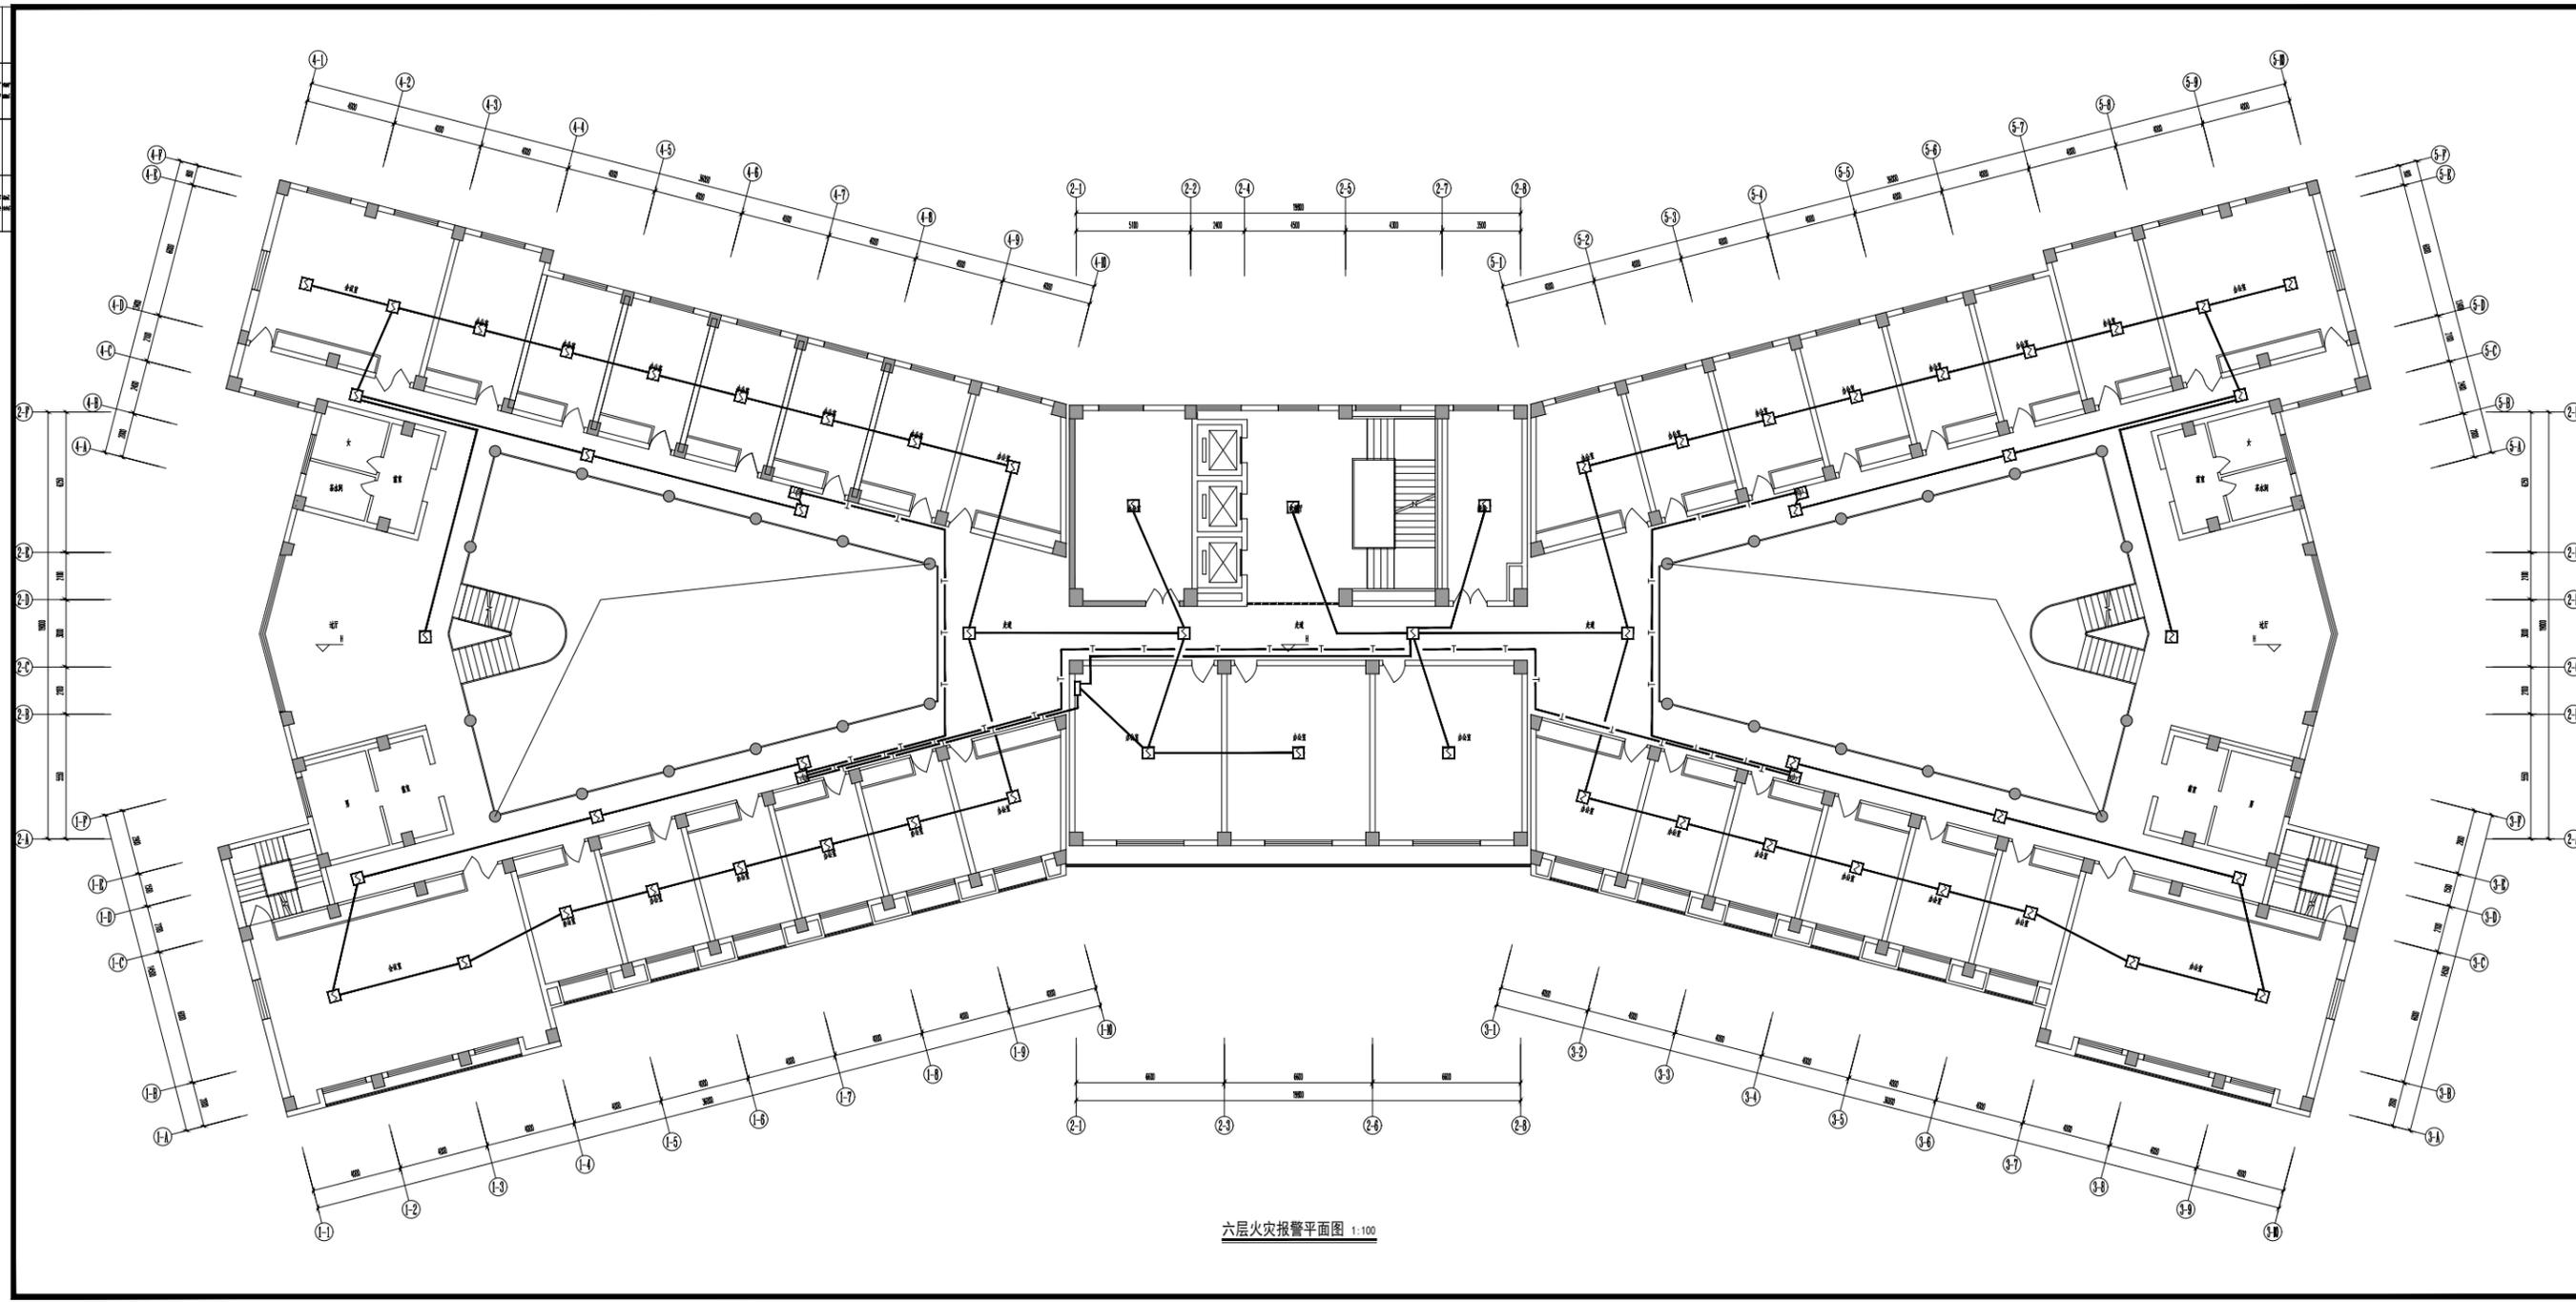

六层火灾报警平面图 1:100

江苏省建筑设计研究院有限公司  
Jiangsu Architecture Design & Research Institute Co., Ltd.

注册建筑师 (项目负责人)  
注册电气工程师 (专业负责人)

防火设计负责人  
出图日期

设计单位: Client  
无锡中德设计研究院有限公司

项目名称: Project Title  
锡山区融媒体中心项目一期工程-1F

设计编号 Project No.	5072024440	比例 Scale	1:100
图号 Drawing No.	包-15	日期 Date	2024-06-27
版本号 Version No.		版本号 Version No.	


图名: Drawing Title  
六层火灾报警平面图

姓名 Name	职称 Title	签名 Signature
设计 Designer		
校对 Checker		
审核 Reviewer		
项目负责人 Project Manager		
专业负责人 Specialist Responsible		
设计 Designer		
校对 Checker		
审核 Reviewer		
项目负责人 Project Manager		

江苏筑森建筑设计有限公司  
DESIGN OF CENTURY ARCHITECTURE CO.,LTD.

筑森设计 甲级设计证书号 甲设A232019393



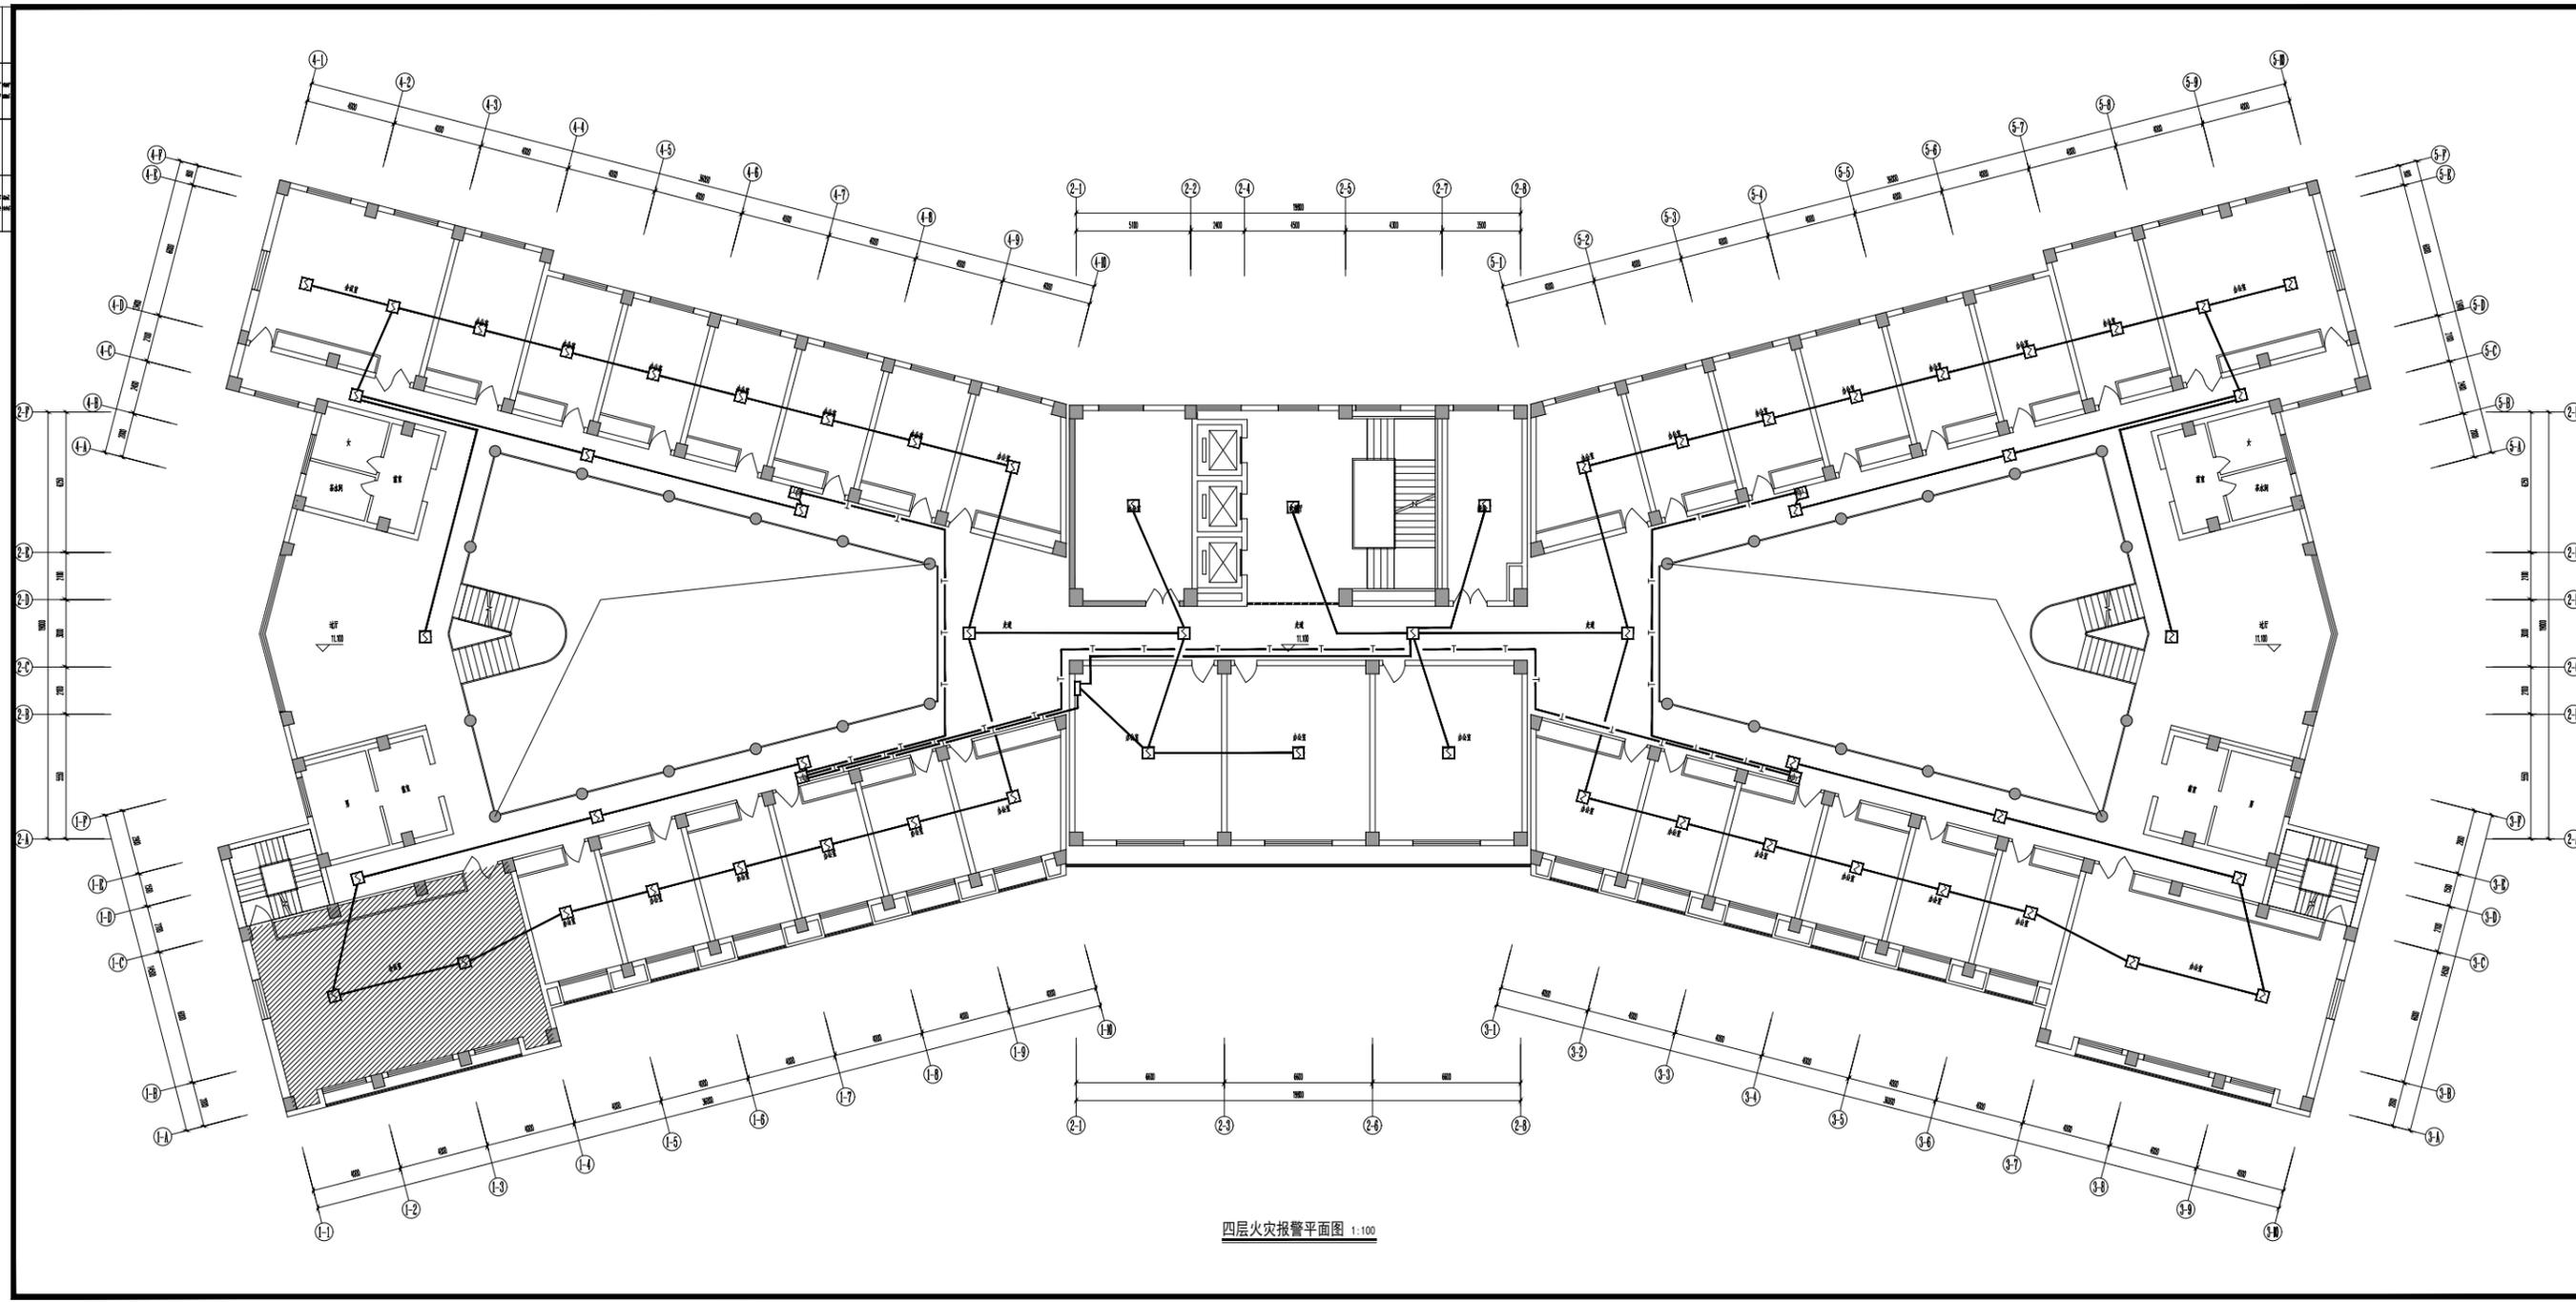

四层火灾报警平面图 1:100

江苏省建筑设计研究院有限公司  
Jiangsu Province Architectural Design & Research Institute Co., Ltd.

注册建筑师 (Professional Architect)  
注册结构工程师 (Professional Structural Engineer)  
注册电气工程师 (Professional Electrical Engineer)  
注册给排水工程师 (Professional Water Supply and Drainage Engineer)  
注册暖通工程师 (Professional Heating, Ventilation and Air Conditioning Engineer)

项目负责人 (Project Leader)  
项目负责人 (Professional Responsible)

设计单位: Client  
无锡中泰国际会议中心管理中心  
Wuxi Zhongtai International Conference Center Management Center


项目名称: Project Title  
锡山区融媒体中心一楼工程-1F  
Xishui District Media and Culture Center First Floor Project-1F

设计编号: 202404001  
Project No.: 202404001  
图号: 包图-1.3  
Drawing No.: Bao Tu-1.3  
日期: 2024-06-27  
Date: 2024-06-27

图名: Drawing Title  
四层火灾报警平面图  
4th Floor Fire Alarm Plan

姓名	职称	签名
Name	Post	Signature
设计	设计师	
校对	校对员	
审核	审核员	
审批	审批人	
制图	制图员	
绘图	绘图员	
审核	审核员	
审批	审批人	
制图	制图员	
绘图	绘图员	
审核	审核员	
审批	审批人	

江苏筑森建筑设计有限公司  
DESIGN OF CENTURY ARCHITECTURE CO.,LTD.  
筑森设计 甲级设计证书号 甲设A22019393

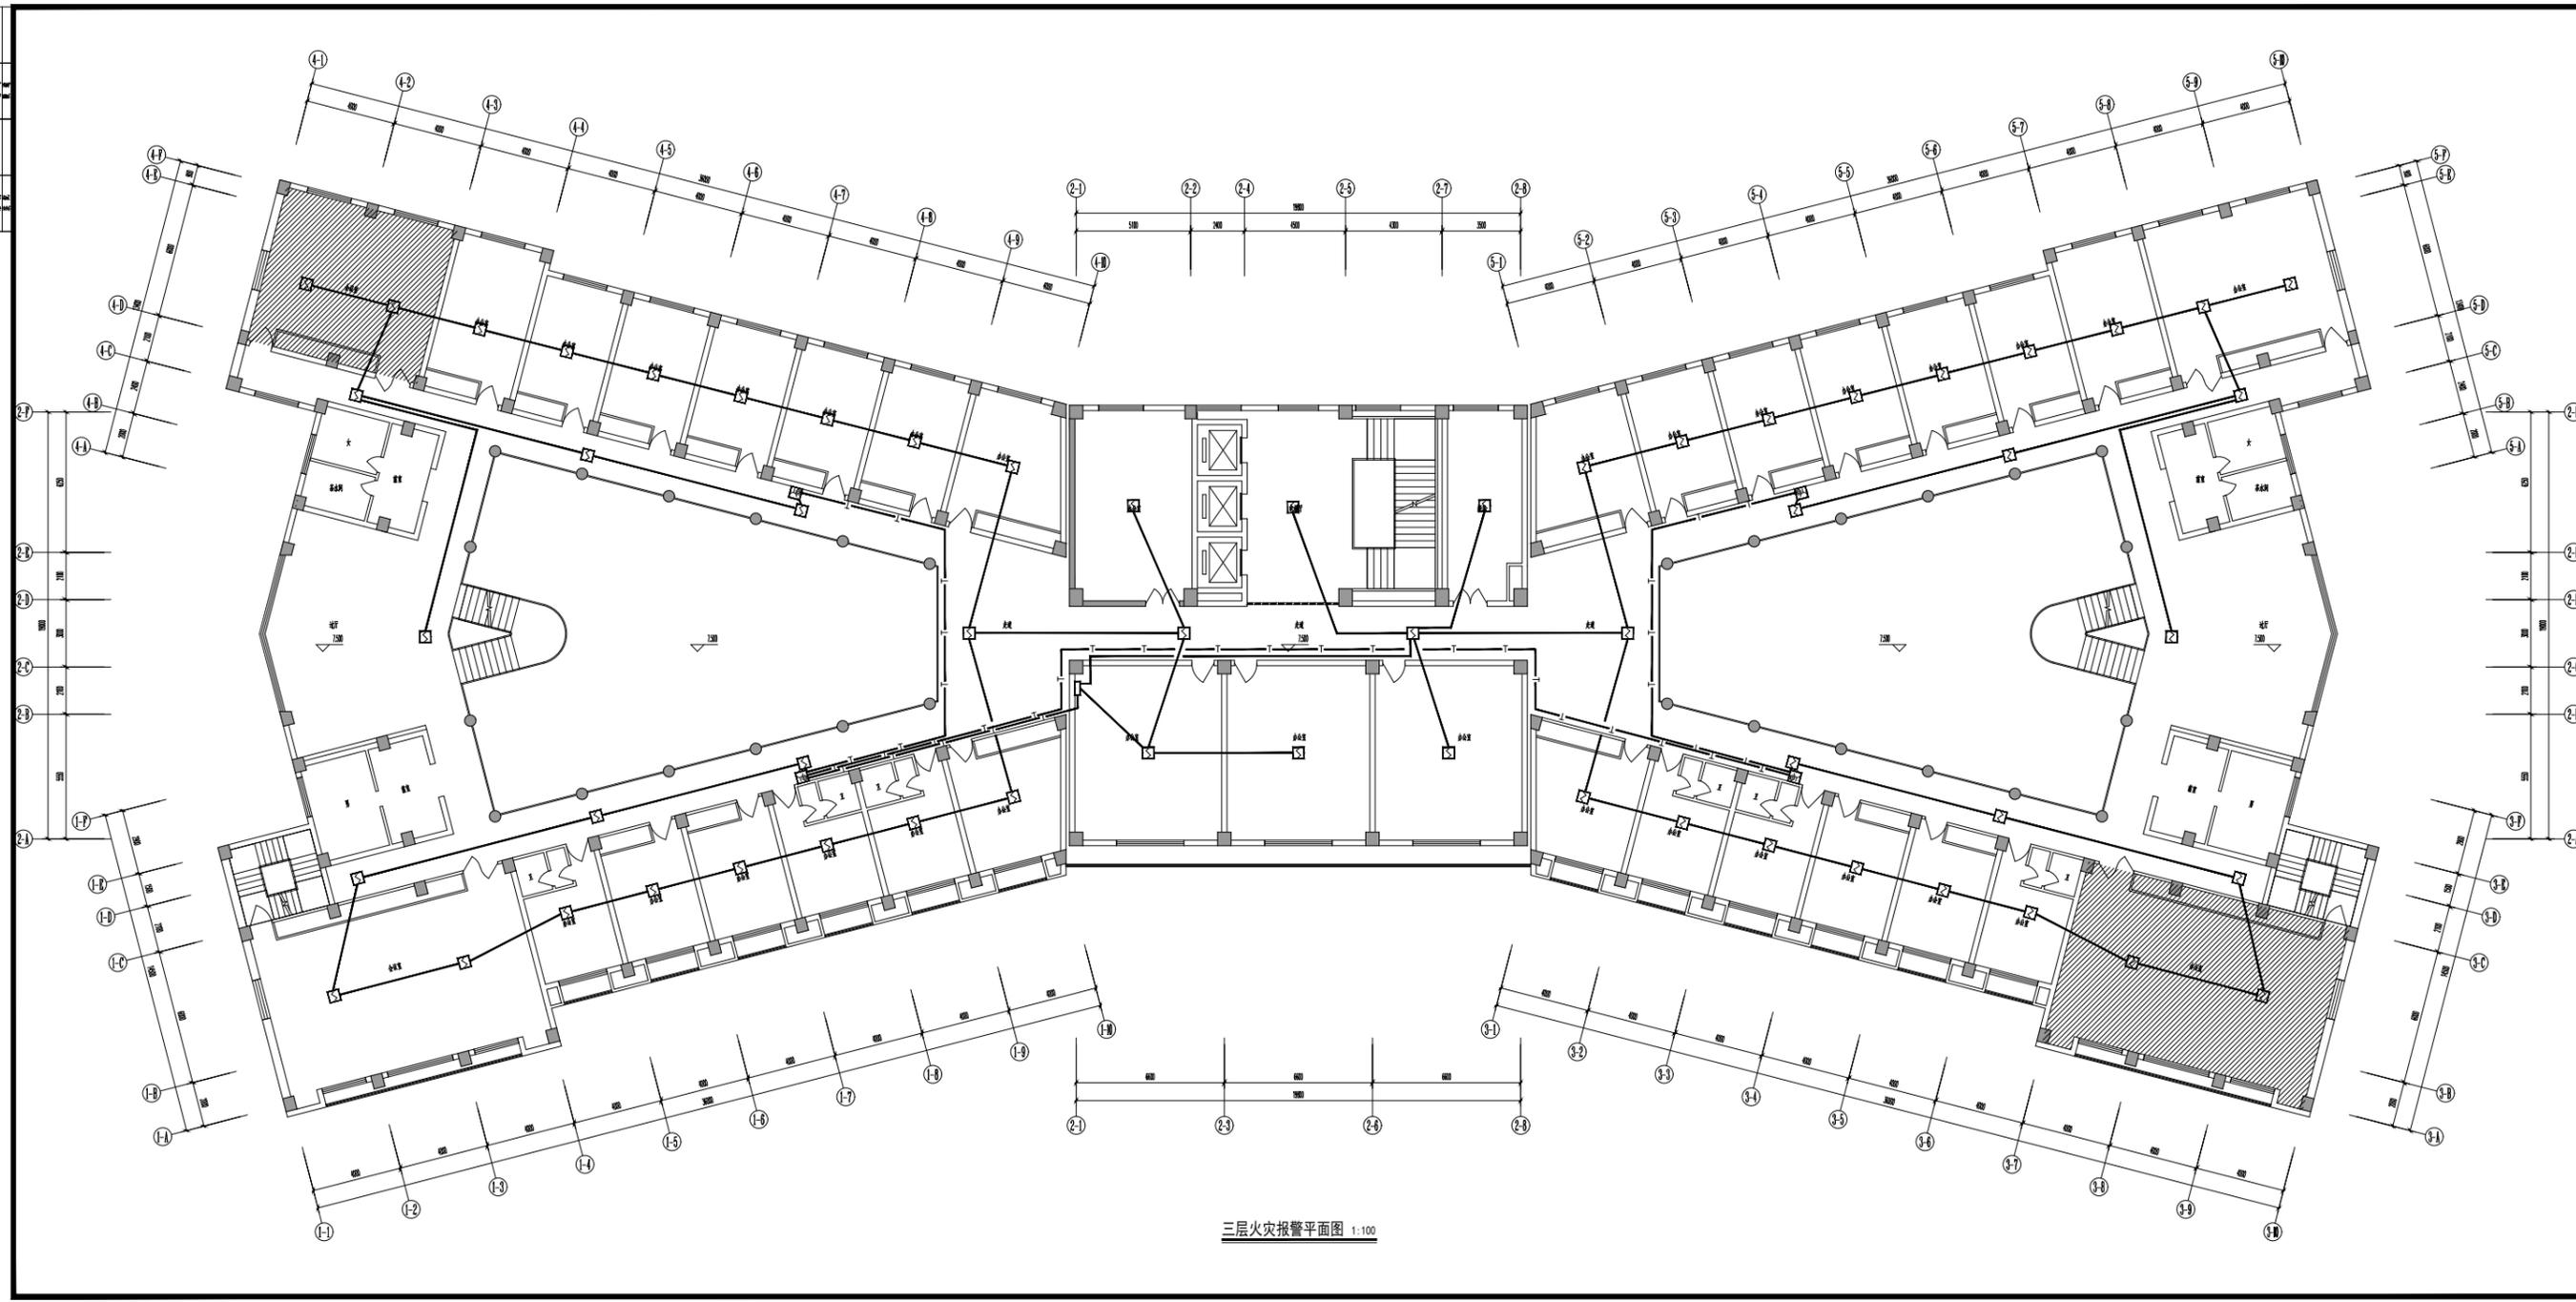

三层火灾报警平面图 1:100

江苏省建筑设计研究院有限公司  
Jiangsu Architecture Design & Research Institute Co., Ltd.

注册建筑师 (项目负责人)  
注册结构工程师 (专业负责人)  
防火设计负责人  
出图日期

建设单位: Client  
无锡中泰石化医药有限公司研发中心

项目名称: Project Title  
危化品储运设施升级工程-1F

设计编号 Project No.	5072024440	比例 Scale	1:100
图号 Drawing No.	包-12	日期 Date	2024-06-27
版本号 Version No.		版本号 Version No.	


图名: Drawing Title  
三层火灾报警平面图

姓名 Name	职称 Title	签名 Signature
设计 Designer		
审核 Reviewer		
校对 Checker		
项目负责人 Project Manager		
专业负责人 Specialist		
防火设计负责人 Fire Design Responsible		
校对 Checked		
审核 Checked		
设计 Checked		
审核 Checked		
设计 Checked		

江苏筑森建筑设计有限公司  
DESIGN OF CENTURY ARCHITECTURE CO.,LTD.

筑森设计 甲级设计证书号 甲设A22019393



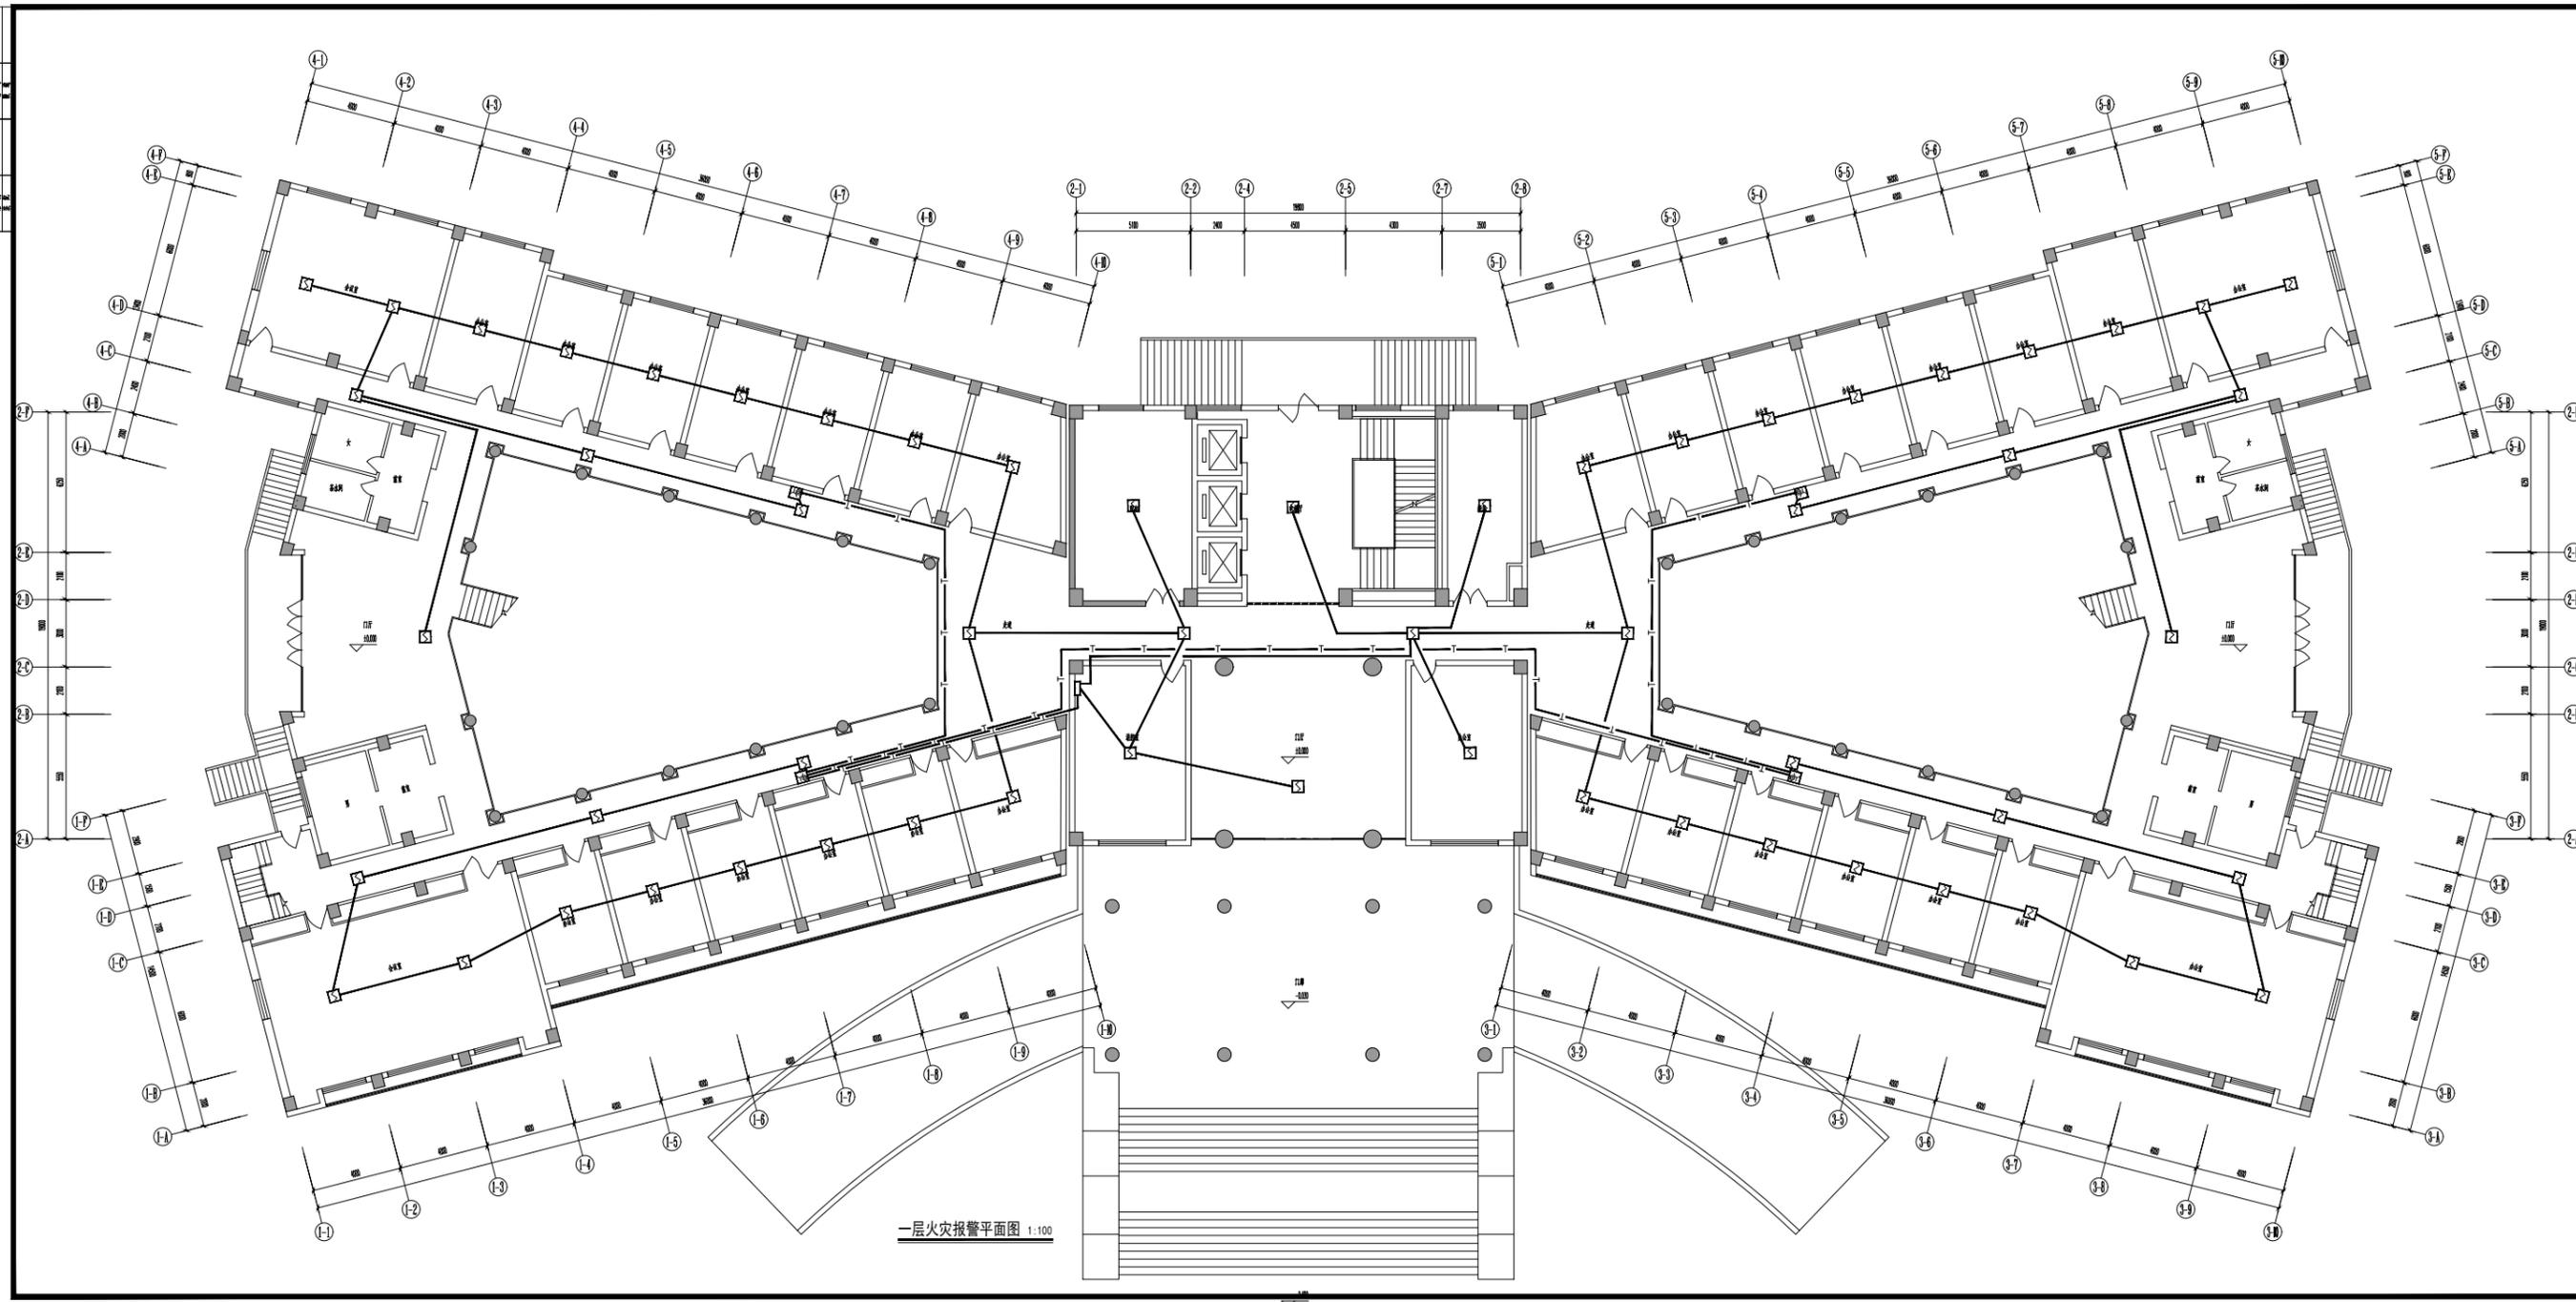

一层火灾报警平面图 1:100


江苏省建筑设计研究院有限公司  
Jiangsu Province Architectural Design & Research Institute Co., Ltd.

注册建筑师 (项目负责人)  
注册结构工程师 (专业负责人)  
注册暖通工程师 (专业负责人)  
注册给排水工程师 (专业负责人)  
注册电气工程师 (专业负责人)  
注册环境工程师 (专业负责人)  
注册岩土工程师 (专业负责人)  
注册城乡规划师 (专业负责人)  
注册造价工程师 (专业负责人)  
注册监理工程师 (专业负责人)  
注册安全工程师 (专业负责人)  
注册消防工程师 (专业负责人)  
注册环境影响评价工程师 (专业负责人)  
注册咨询工程师 (专业负责人)  
注册测绘师 (专业负责人)  
注册土地估价师 (专业负责人)  
注册资产评估师 (专业负责人)  
注册税务师 (专业负责人)  
注册审计师 (专业负责人)  
注册律师 (专业负责人)  
注册专利代理人 (专业负责人)  
注册商标代理人 (专业负责人)  
注册专利代理人 (专业负责人)  
注册商标代理人 (专业负责人)

设计单位: Client  
无锡中德设计研究院有限公司  
项目名称: Project Title  
锡山区融媒体中心项目-1楼-1F  
设计编号: 2024061001 比例: 1:100  
Project No.: -1F Scale: 1:100  
图号: 包图-10 日期: 2024-06-27  
Drawing No.: Date: 2024-06-27  
图名: Drawing Title  
一层火灾报警平面图

姓名	职称	签名
张 强	注册建筑师	
李 文	注册结构师	
王 明	注册暖通师	
赵 伟	注册给排水师	
孙 浩	注册电气师	
周 亮	注册环境师	
吴 昊	注册岩土师	
郑 宇	注册规划师	
冯 杰	注册造价师	
陈 峰	注册监理师	
周 亮	注册安全师	
吴 昊	注册消防工程师	
郑 宇	注册环境影响评价师	
冯 杰	注册咨询师	
陈 峰	注册测绘师	
周 亮	注册土地估价师	
吴 昊	注册资产评估师	
郑 宇	注册税务师	
冯 杰	注册审计师	
陈 峰	注册律师	
周 亮	注册专利代理人	
吴 昊	注册商标代理人	
郑 宇	注册专利代理人	
冯 杰	注册商标代理人	

江苏筑森建筑设计有限公司  
DESIGN OF CENTURY ARCHITECTURE CO.,LTD.  
筑森设计 甲级设计证书号 甲设A22019393

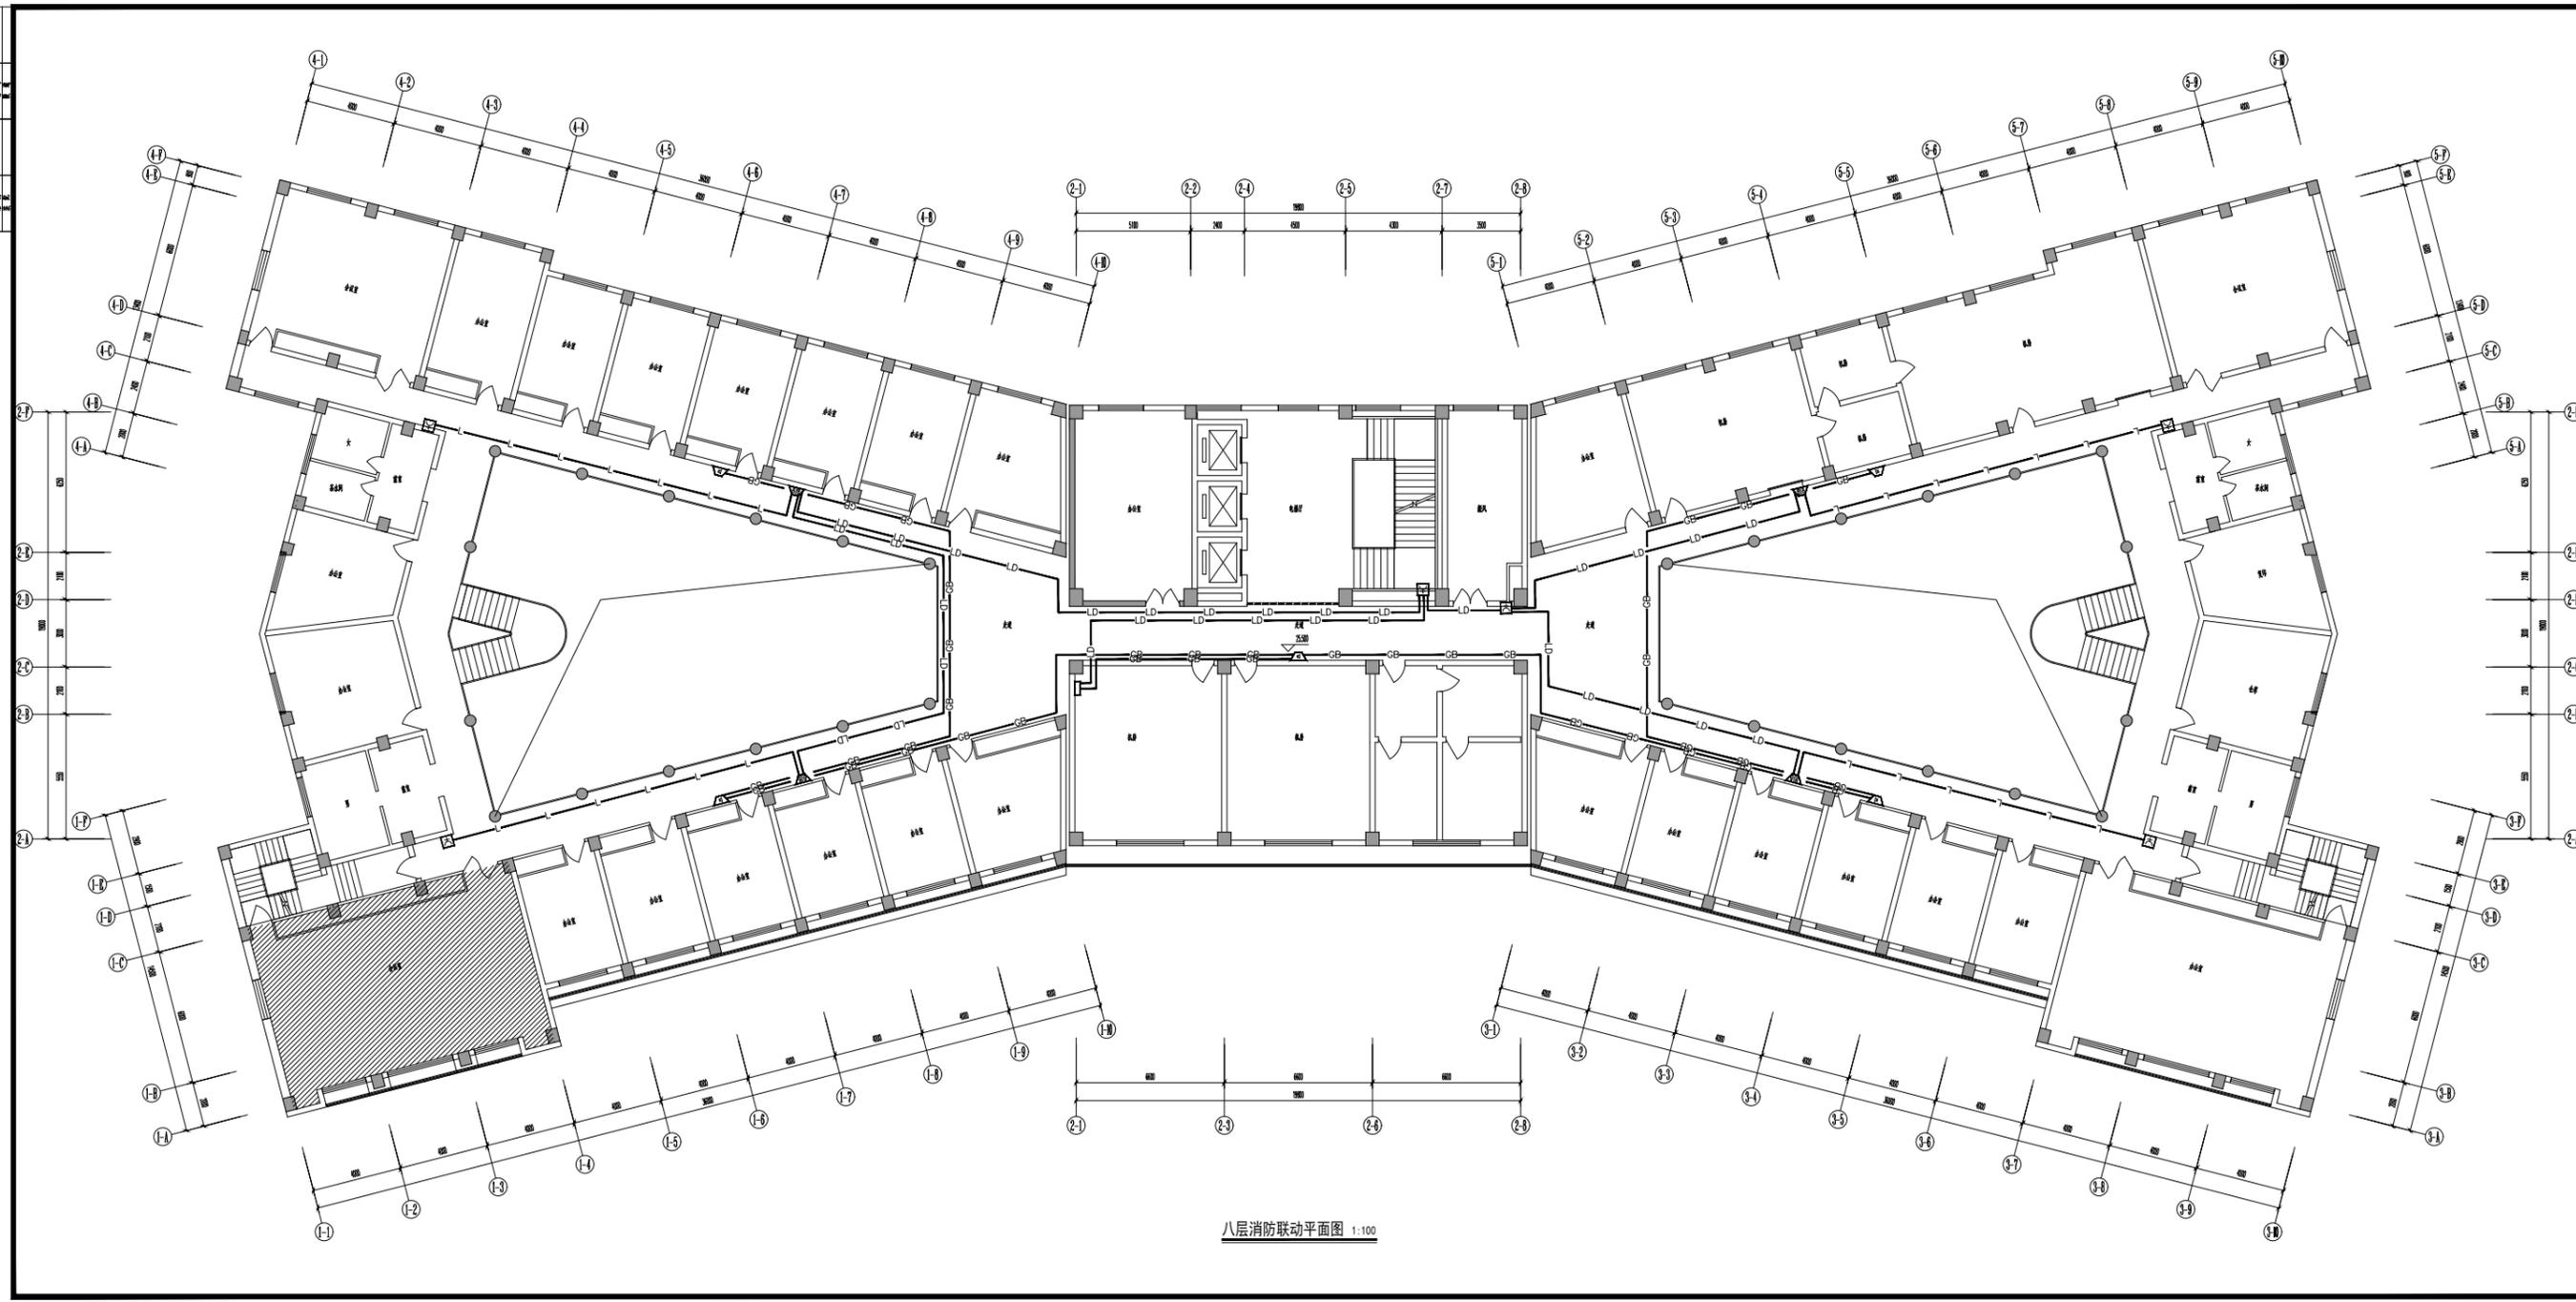


八层消防联动平面图 1:100

江苏省建筑设计研究院有限公司  
Jiangsu Province Architectural Design & Research Institute Co., Ltd.

注册建筑师 (项目负责人)  
注册结构工程师 (专业负责人)  
注册消防工程师 (项目负责人)  
注册电气工程师 (专业负责人)  
注册给排水工程师 (专业负责人)  
注册暖通工程师 (专业负责人)  
注册岩土工程师 (专业负责人)  
注册城乡规划师 (专业负责人)  
注册风景园林师 (专业负责人)  
注册造价工程师 (专业负责人)  
注册监理工程师 (专业负责人)  
注册环境影响评价工程师 (专业负责人)  
注册安全工程师 (专业负责人)  
注册咨询工程师 (专业负责人)  
注册测绘师 (专业负责人)  
注册城乡规划师 (专业负责人)  
注册风景园林师 (专业负责人)  
注册造价工程师 (专业负责人)  
注册监理工程师 (专业负责人)  
注册环境影响评价工程师 (专业负责人)  
注册安全工程师 (专业负责人)  
注册咨询工程师 (专业负责人)  
注册测绘师 (专业负责人)

项目名称: 项目 Title  
建设单位: 建设单位  
设计单位: 设计单位  
设计日期: 设计日期  
设计阶段: 设计阶段  
设计内容: 设计内容  
设计范围: 设计范围  
设计依据: 设计依据  
设计标准: 设计标准  
设计规范: 设计规范  
设计规程: 设计规程  
设计指南: 设计指南  
设计手册: 设计手册  
设计图集: 设计图集  
设计标准: 设计标准  
设计规范: 设计规范  
设计规程: 设计规程  
设计指南: 设计指南  
设计手册: 设计手册  
设计图集: 设计图集

江苏筑森建筑设计有限公司  
DESIGN OF CENTURY ARCHITECTURE CO.,LTD.  
筑森设计 甲级设计证书号 甲设A22019393

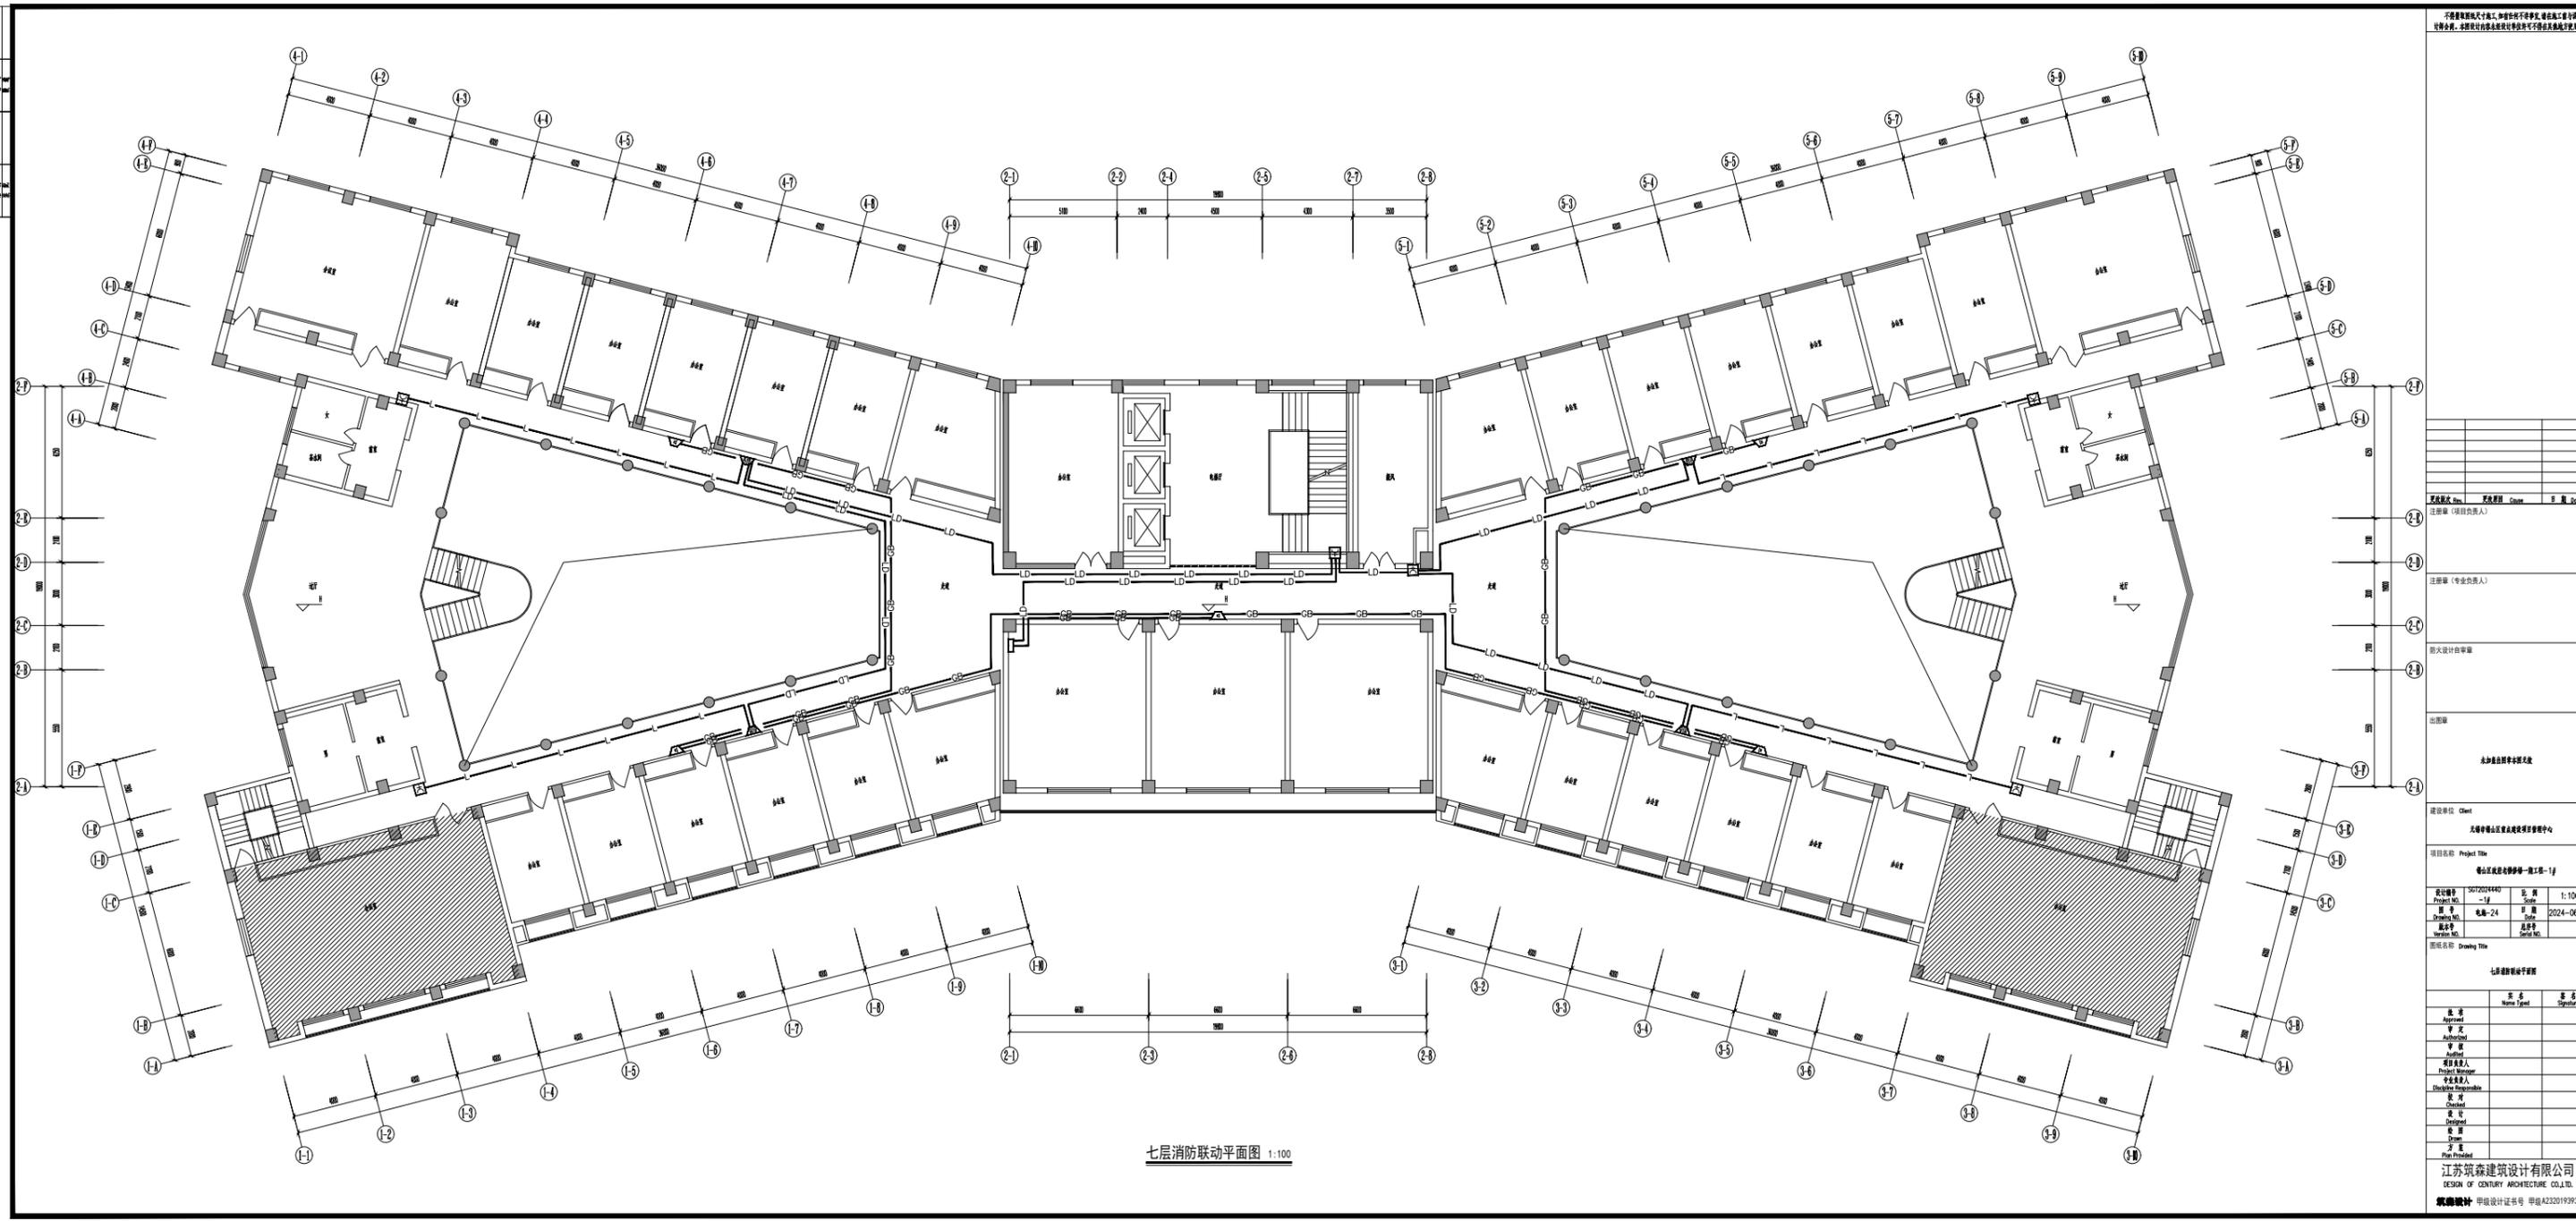

七层消防联动平面图 1:100

江苏省建筑设计研究院有限公司  
Jiangsu Design & Research Institute of Architecture & Design Co., Ltd.

注册建筑师 (项目负责人)  
注册结构工程师 (专业负责人)  
注册暖通工程师 (专业负责人)  
注册给排水工程师 (专业负责人)  
注册电气工程师 (专业负责人)  
注册消防工程师 (专业负责人)

设计单位: Client  
江苏建筑设计研究院有限公司

项目名称: Project Title  
七层消防联动平面图-1F


设计编号 Project No.	5072024440	比例 Scale	1:100
图号 Drawing No.	七层-24	日期 Date	2024-06-27
版本号 Version No.		设计人 Designer	

图名: Drawing Title  
七层消防联动平面图

姓名 Name	职称 Title	签名 Signature
设计 Designer		
校对 Checker		
审核 Reviewer		
项目负责人 Project Manager		
专业负责人 Specialist		
设计负责人 Design Responsible		
校对 Checked		
审核 Approved		
设计 Design		
审核 Checked		
设计 Design		

江苏建筑设计有限公司  
DESIGN OF CENTURY ARCHITECTURE CO.,LTD.

甲级设计证书号 甲设A22019393

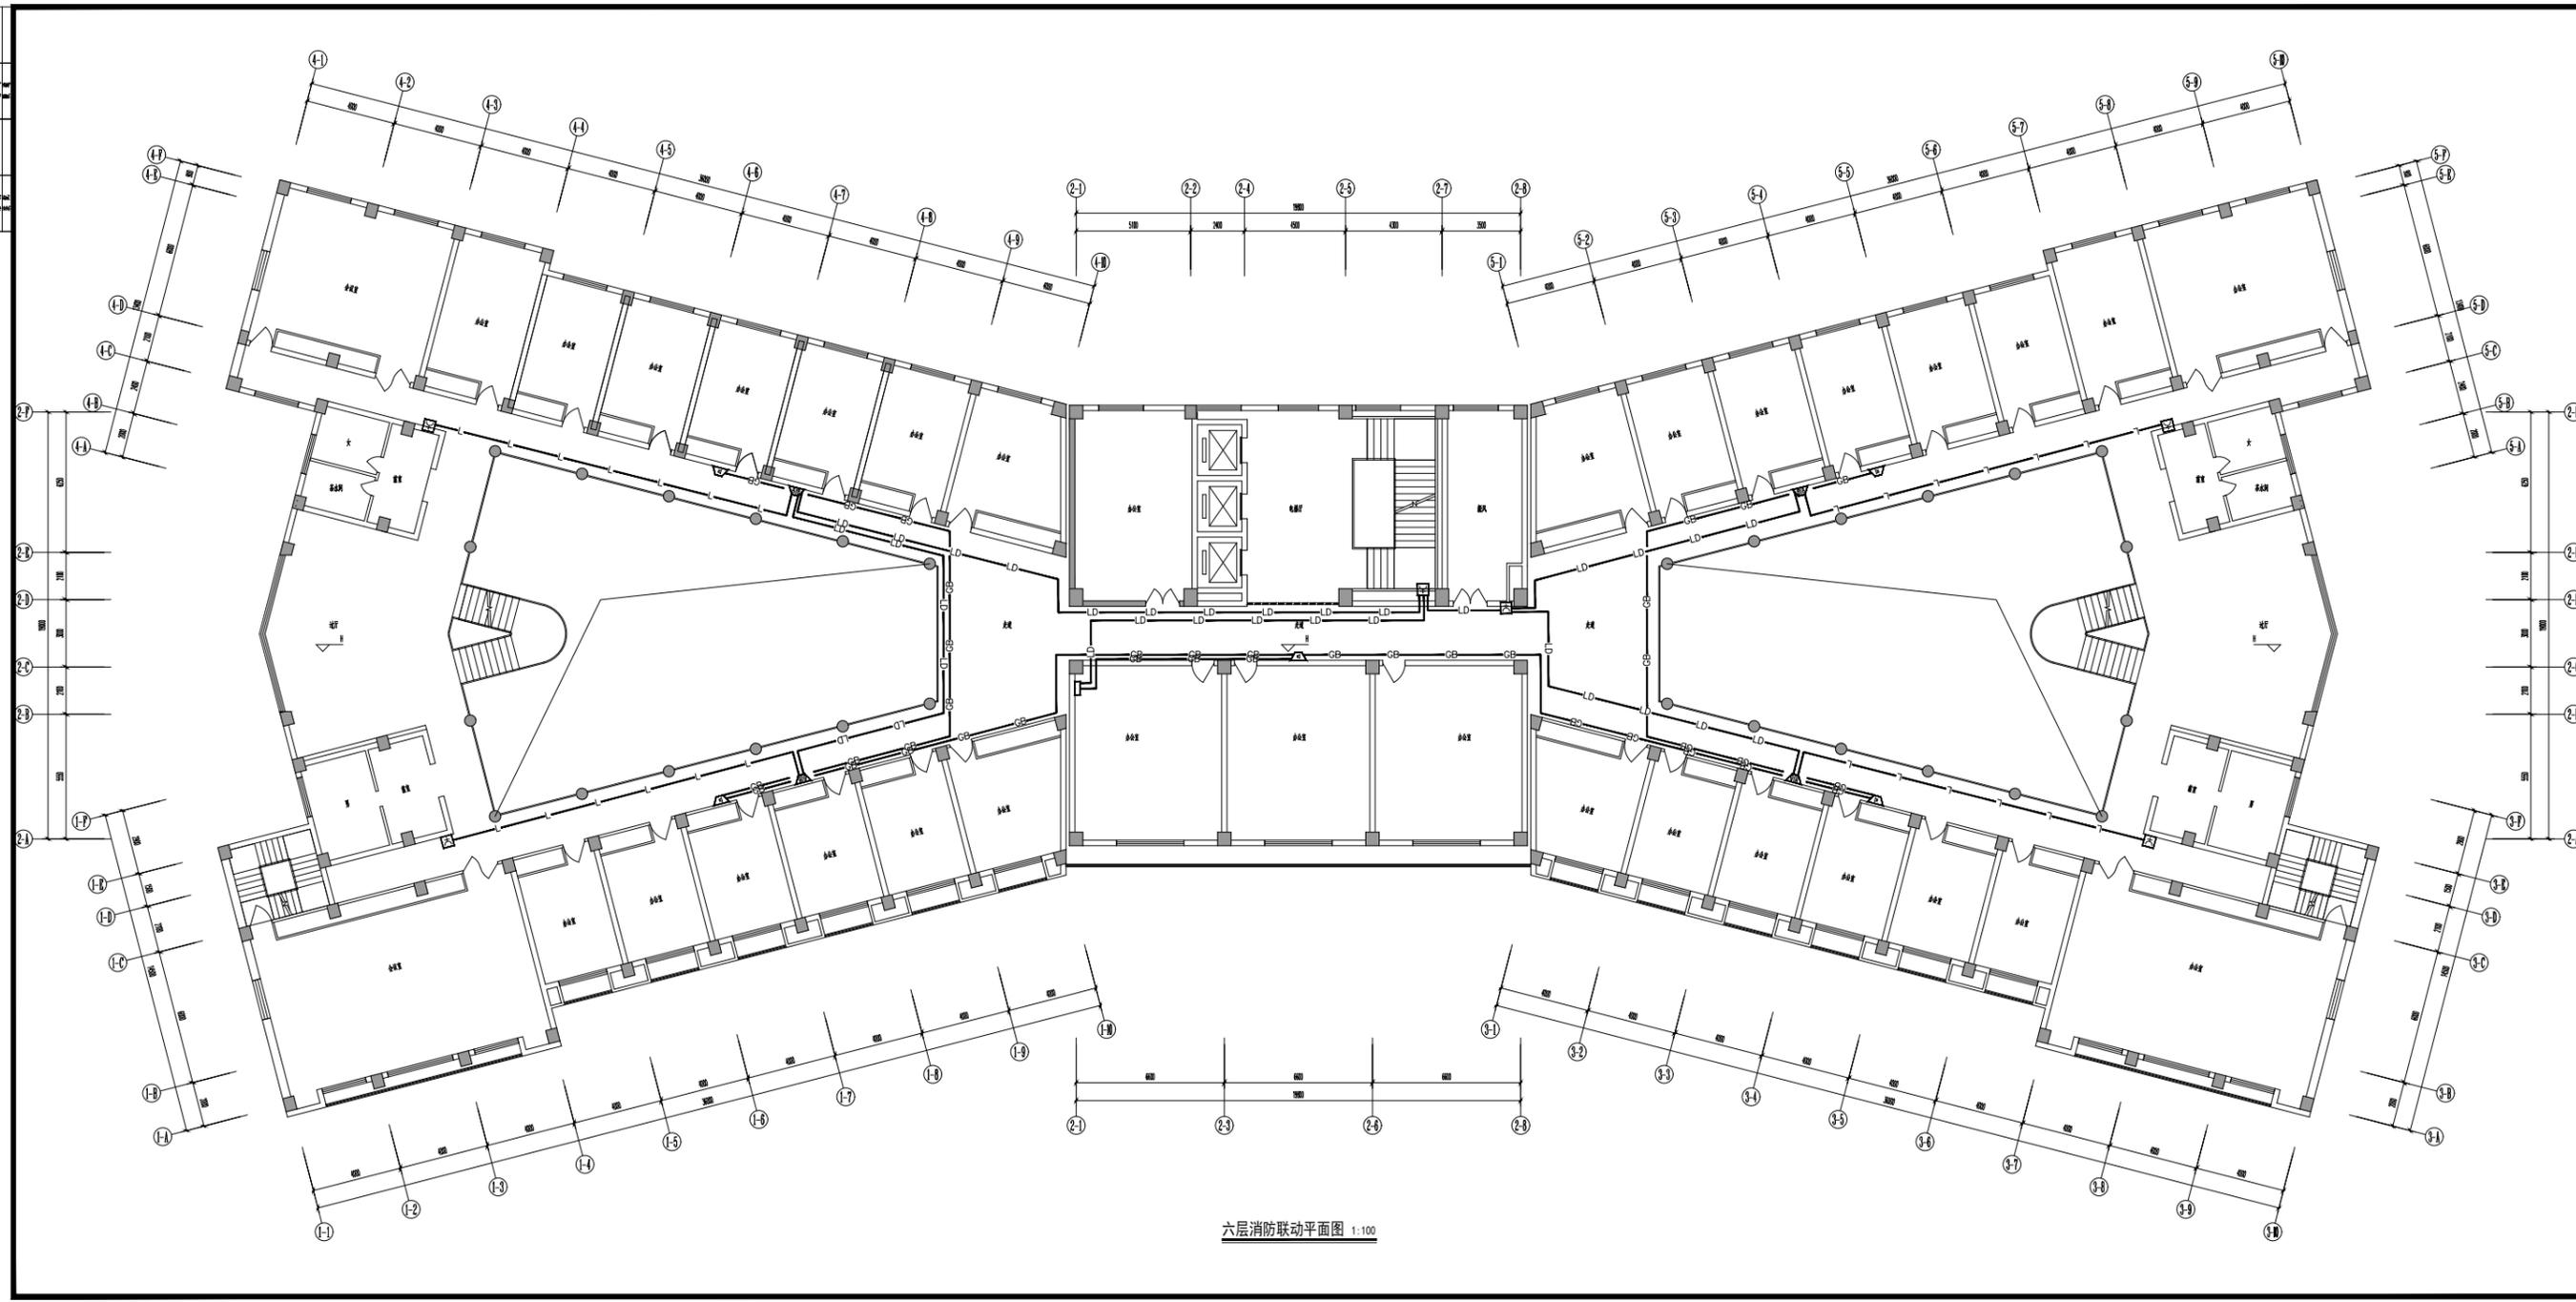

六层消防联动平面图 1:100

江苏省建筑设计研究院有限公司  
Jiangsu Architecture Design & Research Institute Co., Ltd.


注册建筑师 (Professional Architect)  
注册结构工程师 (Professional Structural Engineer)  
注册电气工程师 (Professional Electrical Engineer)  
注册给排水工程师 (Professional Water Supply and Drainage Engineer)  
注册暖通工程师 (Professional Heating, Ventilation and Air Conditioning Engineer)  
注册消防工程师 (Professional Fire Engineer)

项目负责人 (Project Manager)  
设计人 (Designer)  
审核人 (Reviewer)  
校对 (Checker)  
制图 (Drafting)  
审核 (Approval)  
项目经理 (Project Manager)  
技术负责人 (Technical Director)  
项目负责人 (Project Manager)

项目名称: 六层消防联动平面图  
图名: 六层消防联动平面图  
比例: 1:100  
日期: 2024-06-27

姓名	职称	签名
张明	注册建筑师	
李华	注册结构工程师	
王强	注册电气工程师	
赵刚	注册给排水工程师	
孙伟	注册暖通工程师	
周敏	注册消防工程师	

江苏筑森建筑设计有限公司  
DESIGN OF CENTURY ARCHITECTURE CO., LTD.  
筑森设计 甲级设计证书号 甲设A22019393

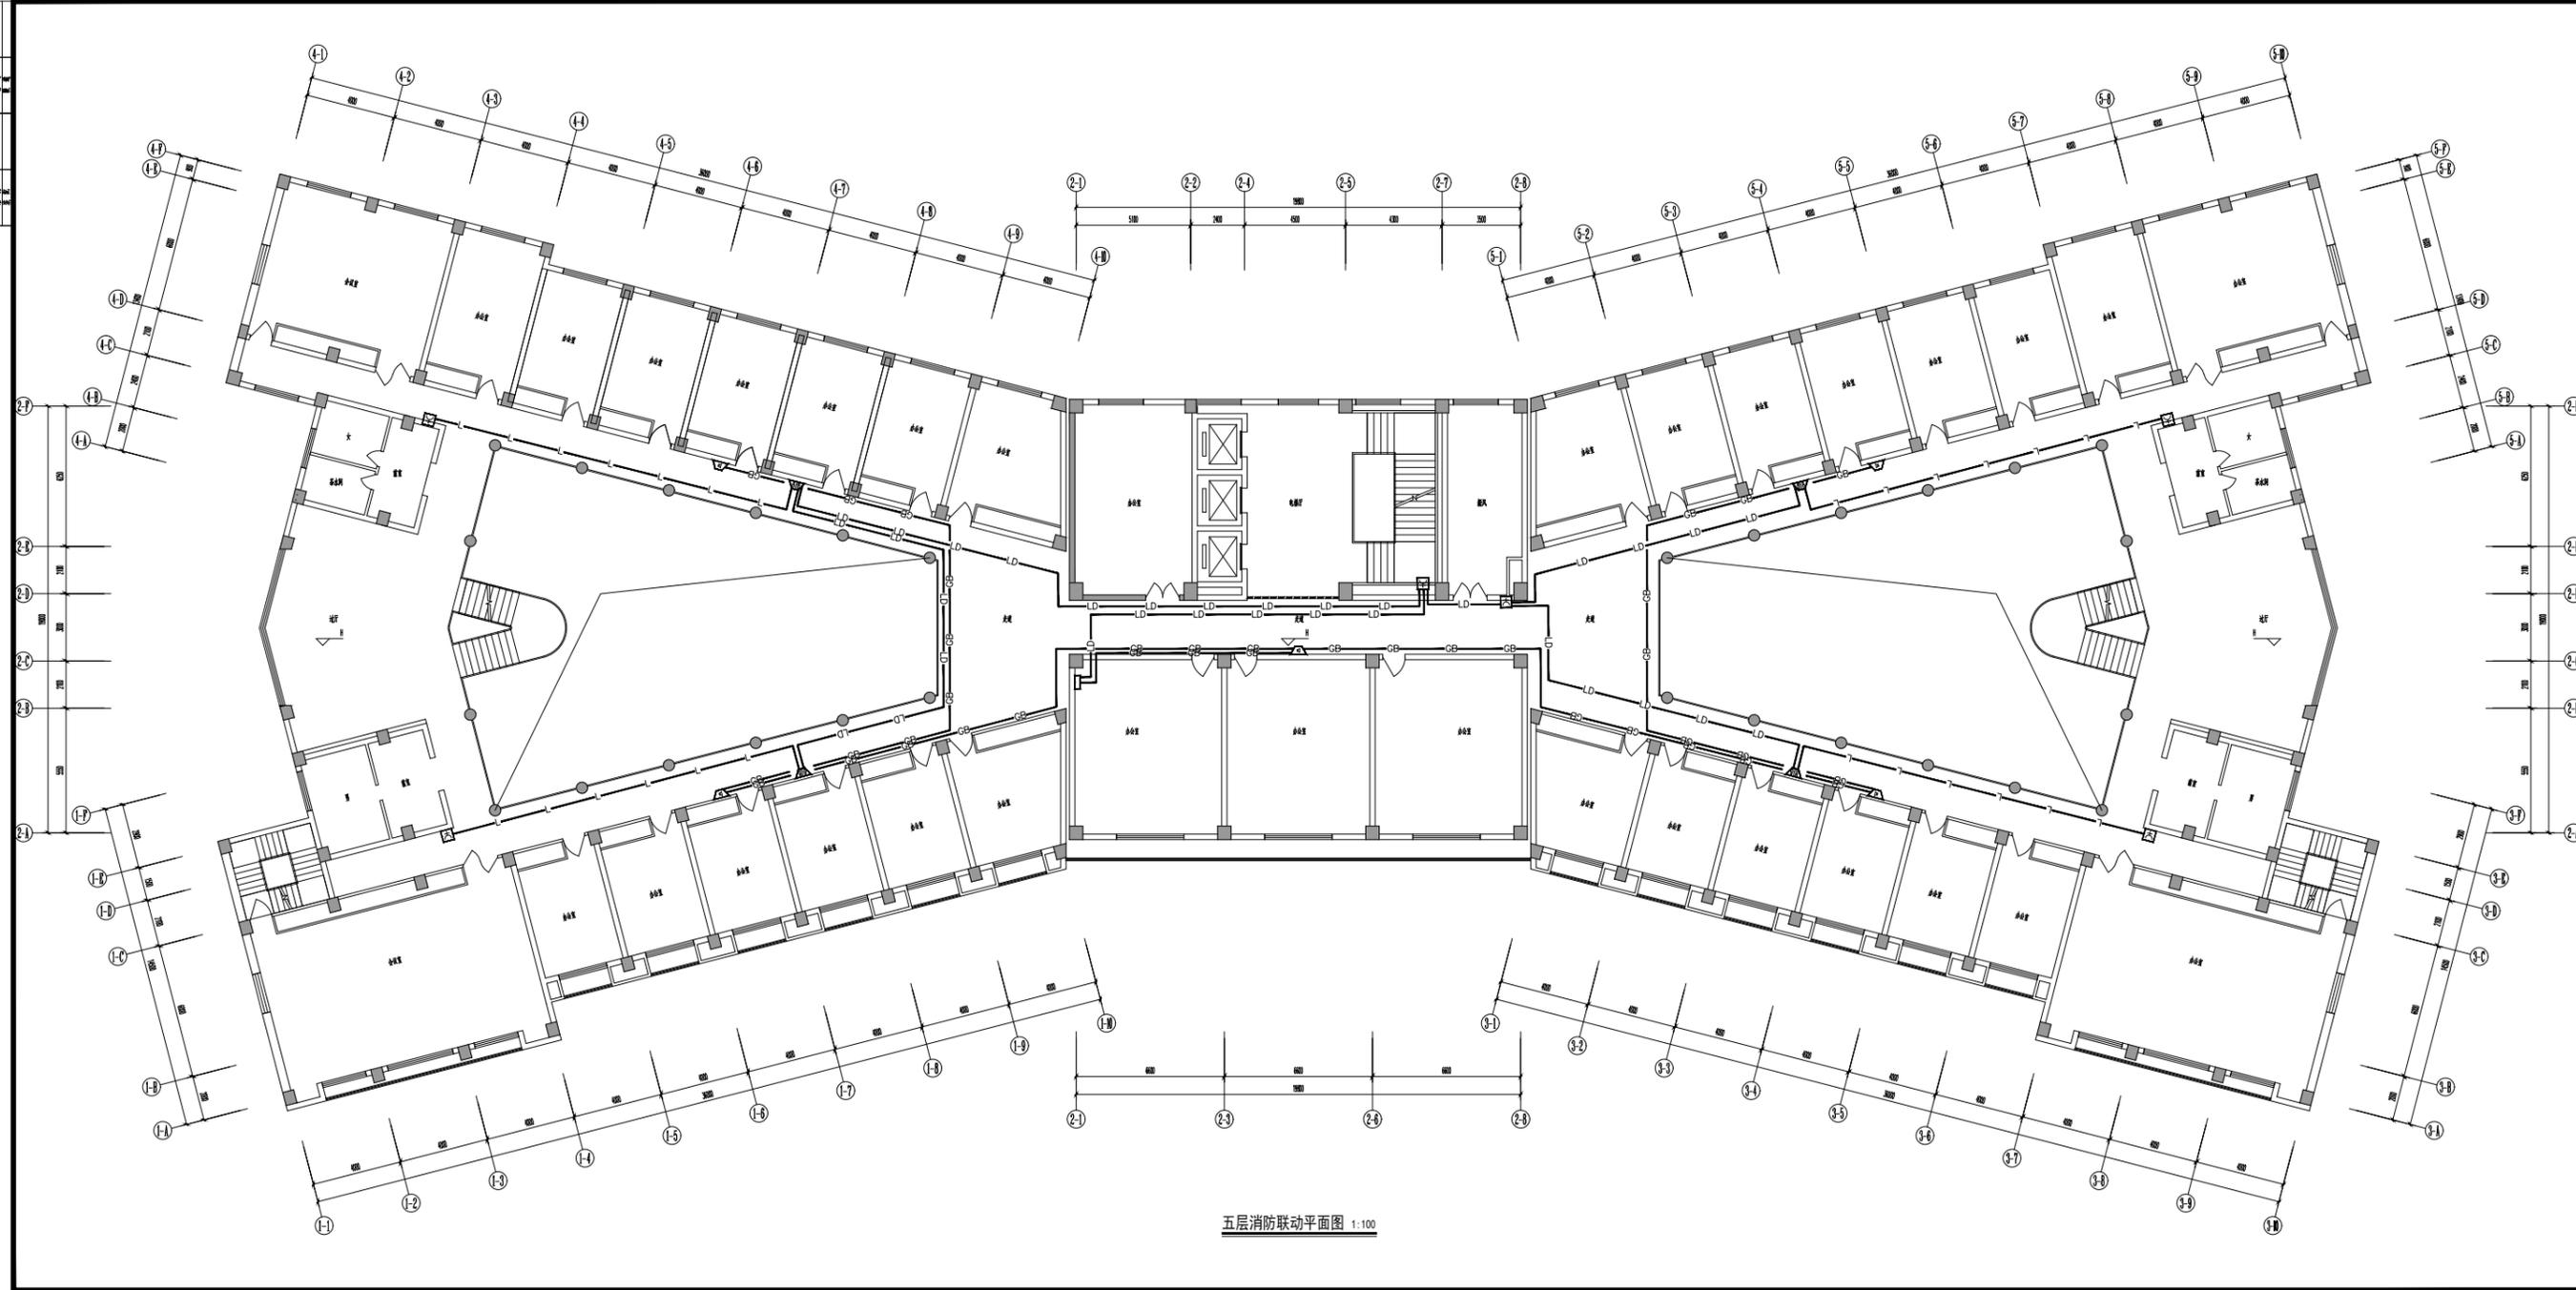

五层消防联动平面图 1:100

江苏省建筑设计研究院有限公司  
Jiangsu Design Institute of Architecture & Research Institute Co., Ltd.

注册建筑师 (项目负责人)  
注册结构工程师 (项目负责人)

项目负责人: 注册建筑师 (姓名)  
注册结构工程师 (姓名)

项目信息: Client: 无锡中泰置业发展有限公司  
Project Title: 无锡中泰置业发展有限公司五层-1F


设计编号: 20240622  
Project No.: 20240622  
图号: 22  
Drawing No.: 22  
日期: 2024-06-27  
Date: 2024-06-27

图名: 五层消防联动平面图  
Drawing Title: 五层消防联动平面图

姓名	姓名	姓名	姓名
Name	Name	Name	Name
设计	校对	审核	审批
Design	Check	Review	Approval
制图	绘图	审核	审批
Drawing	Plotting	Review	Approval
制图	绘图	审核	审批
Drawing	Plotting	Review	Approval

江苏筑森建筑设计有限公司  
DESIGN OF CENTURY ARCHITECTURE CO.,LTD.  
筑森设计 甲级设计证书号 甲设A22019393



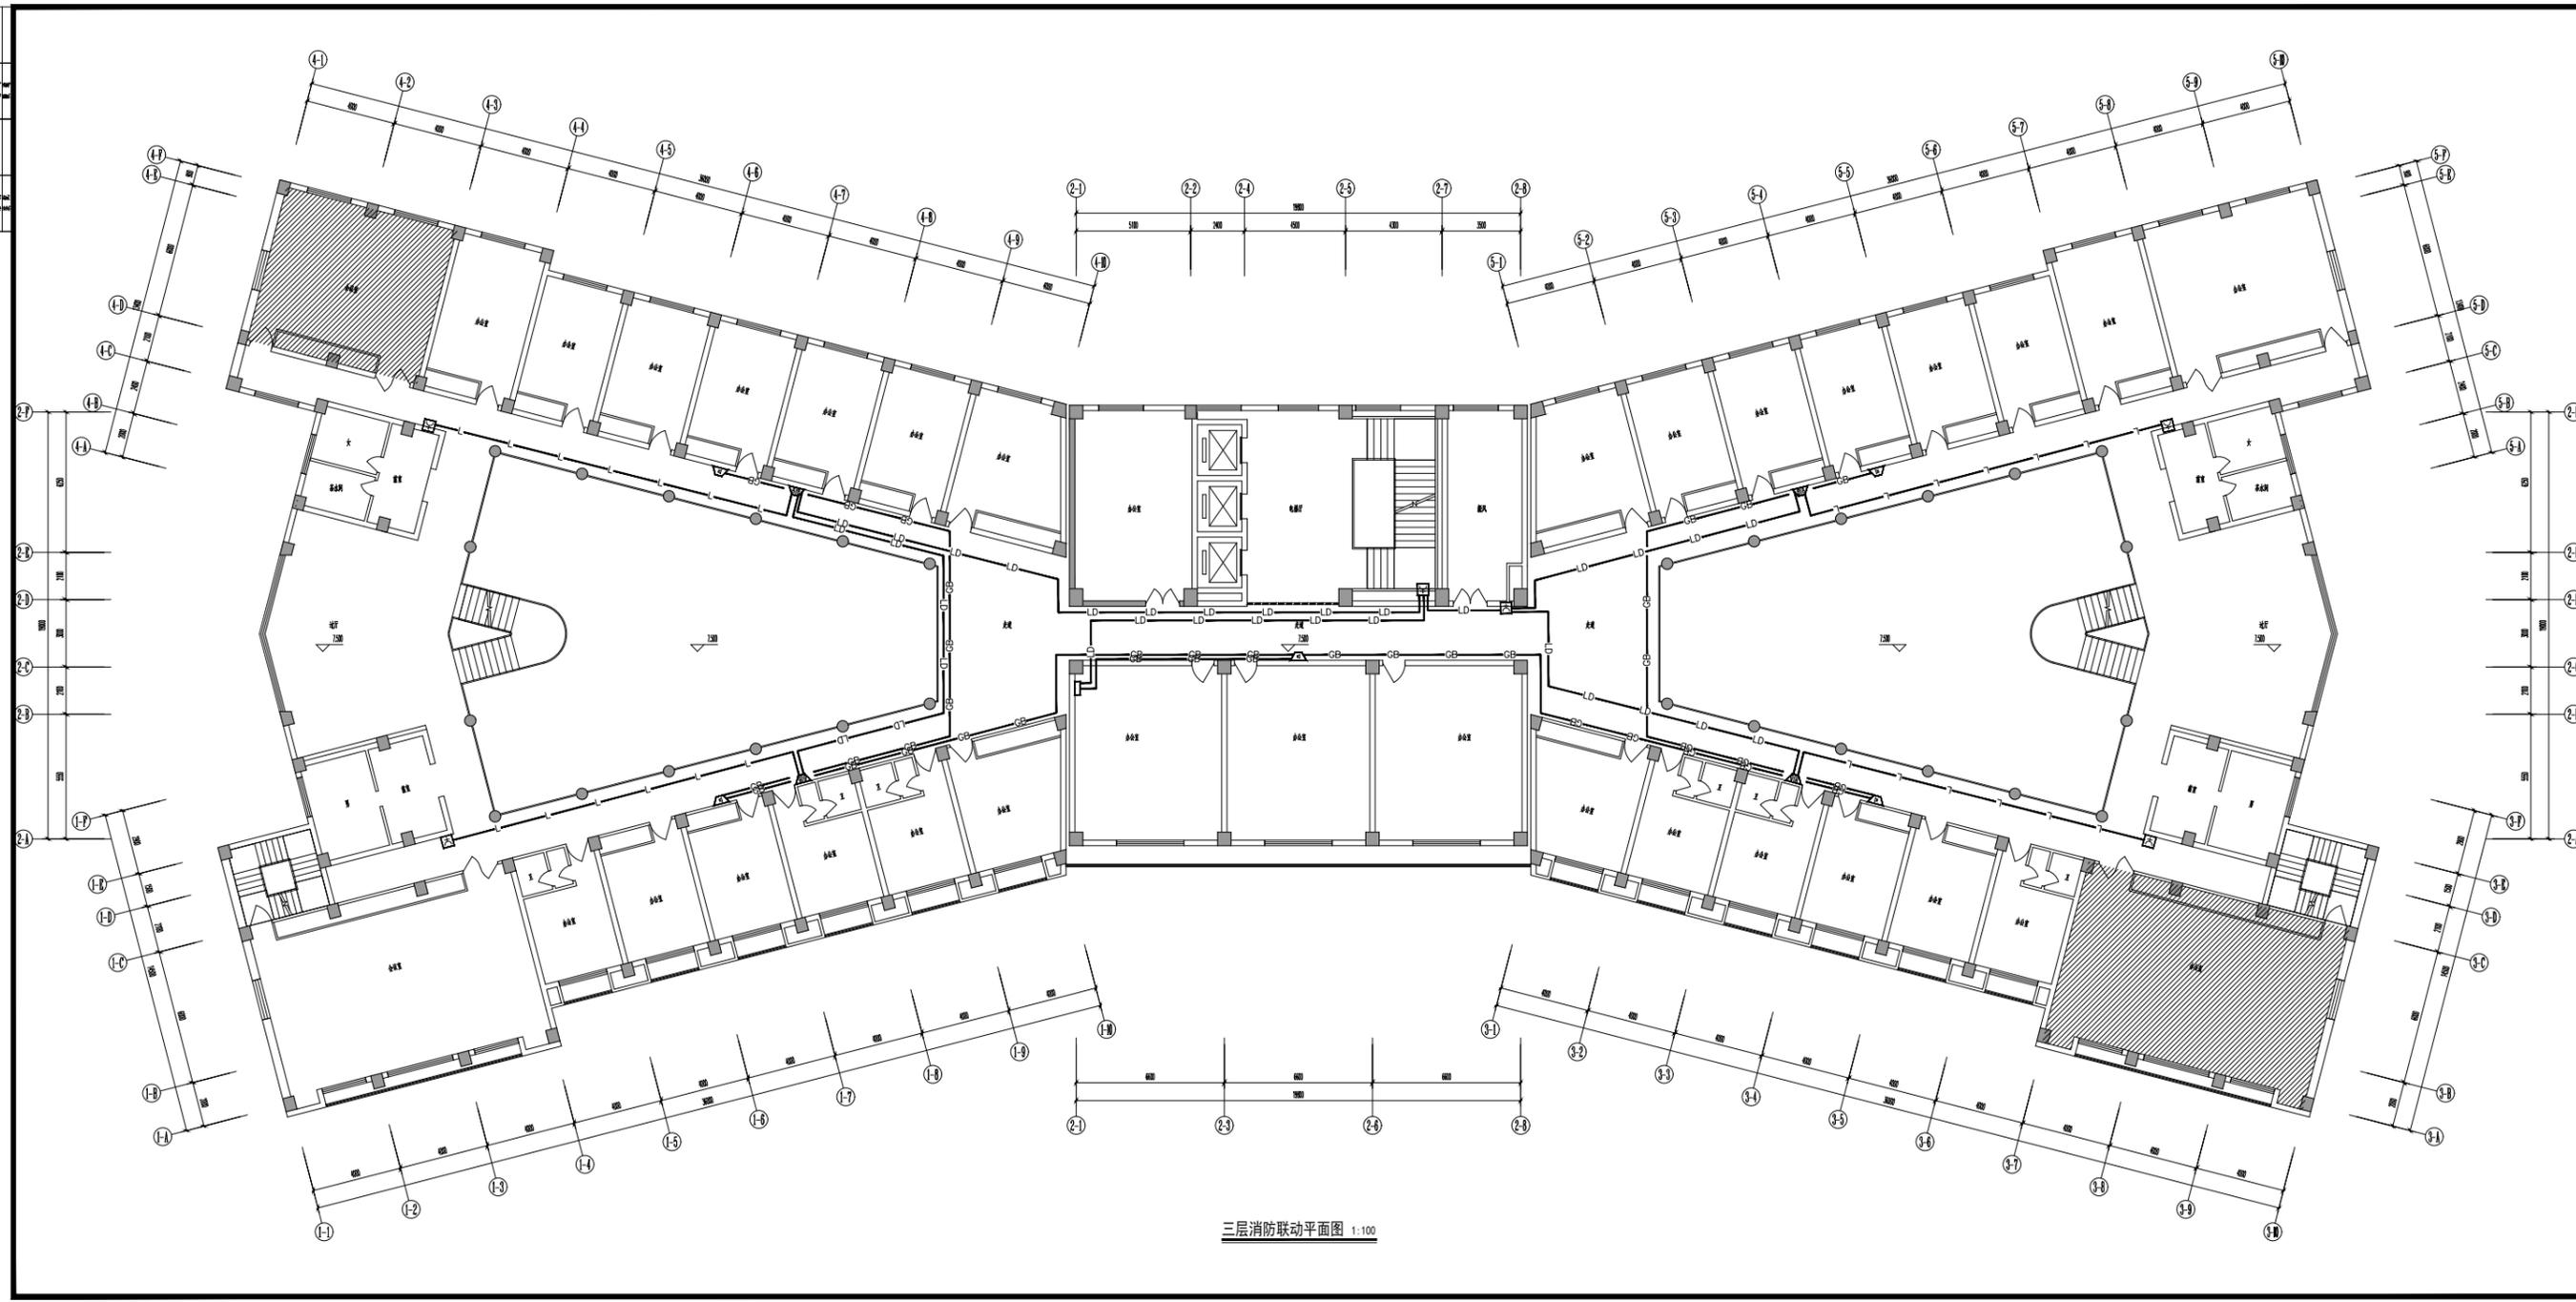

三层消防联动平面图 1:100


江苏省建筑设计研究院有限公司  
Jiangsu Design & Research Institute of Architecture & Design Co., Ltd.

图名	图号	比例
三层消防联动平面图		1:100

设计	校对	审核	批准
张明	李华	王强	赵刚

江苏建筑设计有限公司  
DESIGN OF CENTURY ARCHITECTURE CO., LTD.  
甲级设计证书号 甲设A22019393



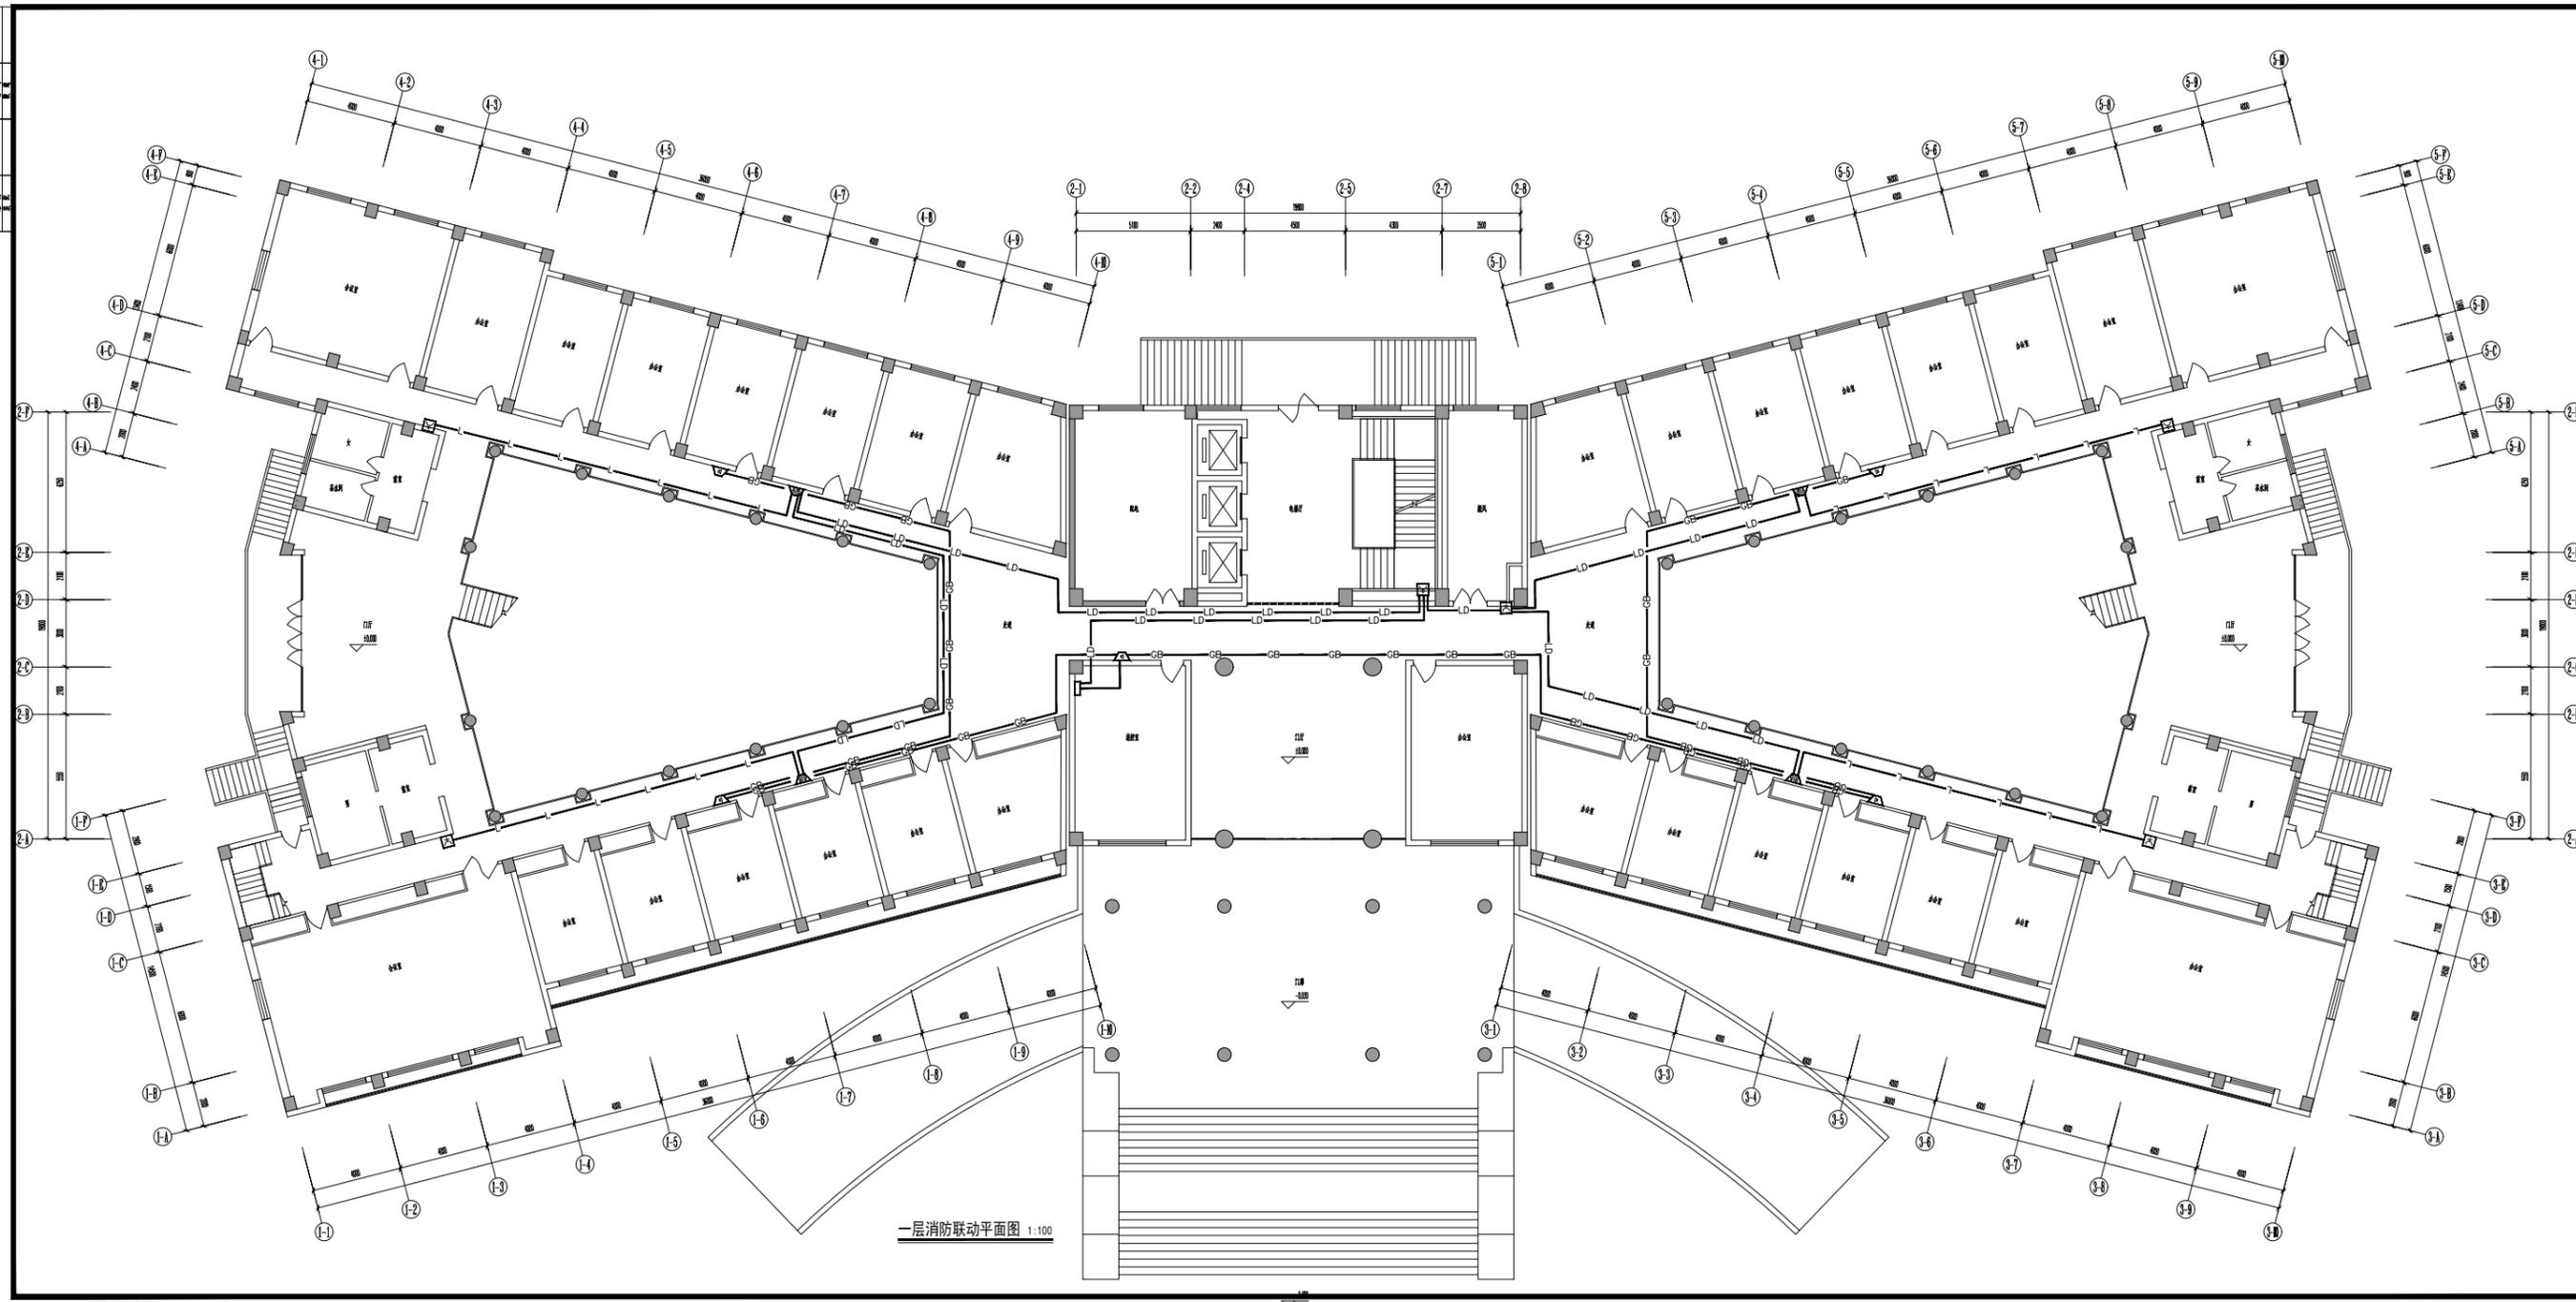

一层消防联动平面图 1:100

江苏省建筑设计研究院有限公司  
Jiangsu Province Architectural Design & Research Institute Co., Ltd.

注册建筑师 (项目负责人)  
注册结构工程师 (专业负责人)

防火设计负责人  
出图日期  
项目负责人: 朱少强

建设单位: Client  
无锡中德设计研究院有限公司

项目名称: Project Title  
锡山区设计中心一期工程-1F


设计编号 Project No.	5072024440	比例 Scale	1:100
图号 Drawing No.	包-15	日期 Date	2024-06-27
版本号 Version No.		版本号 Version No.	

图名: Drawing Title  
一层消防联动平面图

姓名 Name	职称 Title	签名 Signature
设计 Designer		
校对 Checker		
审核 Reviewer		
项目负责人 Project Manager		
专业负责人 Specialist Responsible		
校对 Checker		
审核 Reviewer		
设计 Designer		
项目负责人 Project Manager		

江苏筑森建筑设计有限公司  
DESIGN OF CENTURY ARCHITECTURE CO., LTD.  
筑森设计 甲级设计证书号 甲设A22019393

不得量取图框尺寸施工,如有任何不寻常,请在施工前与设计单位沟通。本图设计的容未获设计单位许可不得在其他地方使用。

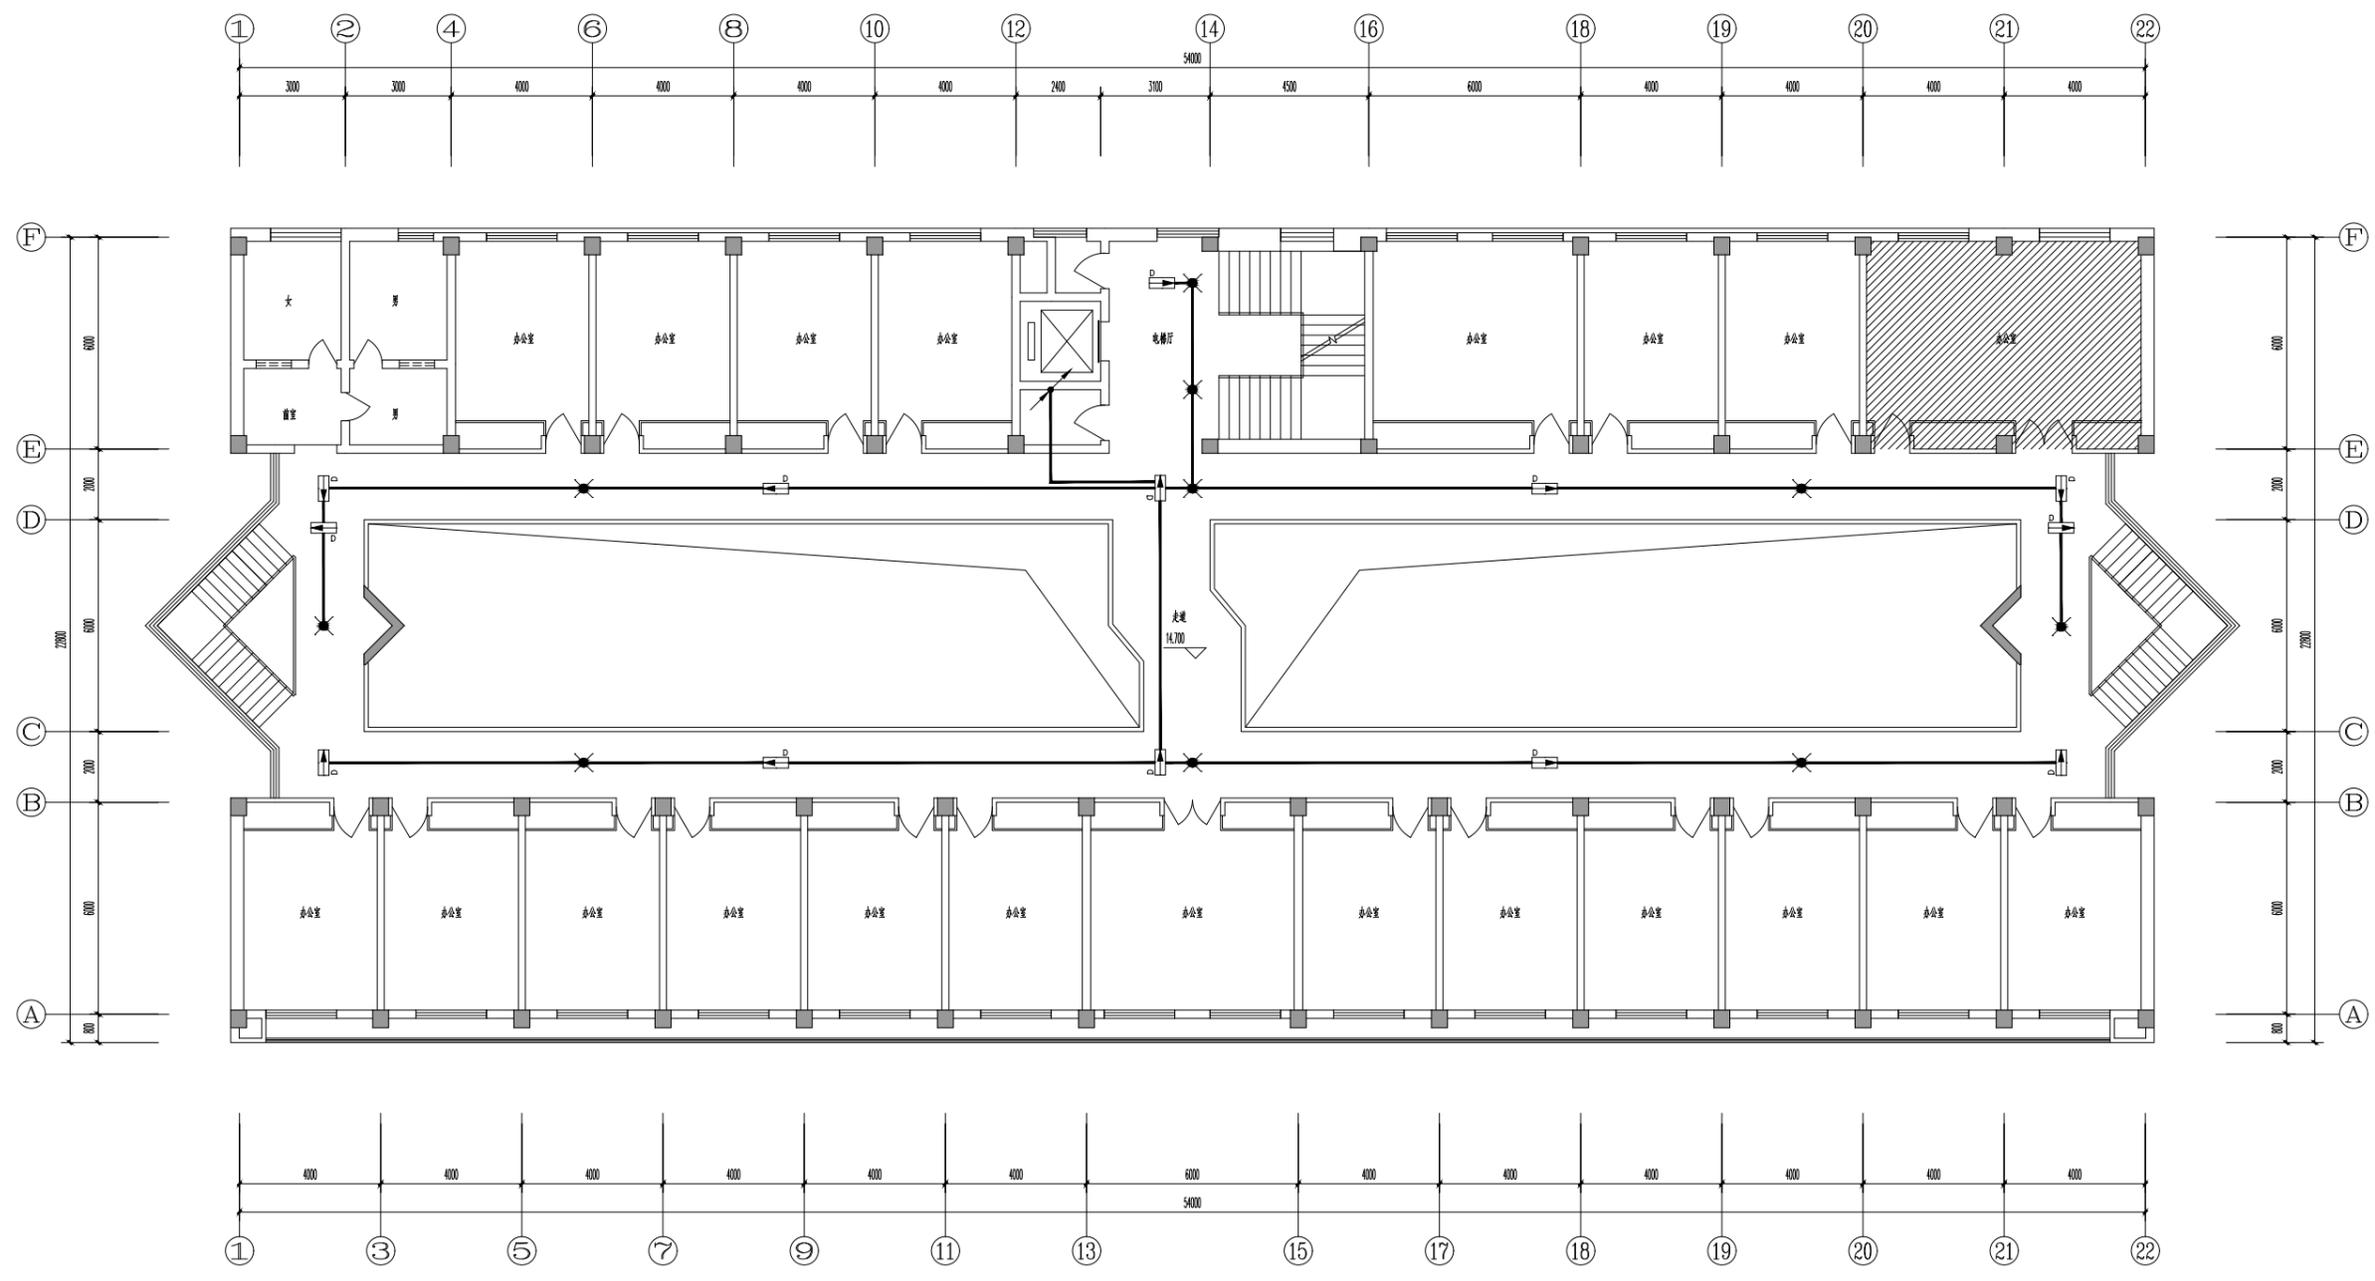

五层应急照明平面图 1:100

更改次数 Rev.	更改原因 Cause	日期 Date

注册章 (项目负责人)

注册章 (专业负责人)

防火设计自审章

出图章

未加盖出图章本图无效

建设单位 Client

无锡锡山区重点建设项目管理中心

项目名称 Project Title

锡山区政府老楼修缮一期工程-2#

设计编号 SGT2024440  
Project NO. -2#  
比例 1:100  
图号 电施-06  
Drawing NO. 日期 2024-06-27  
Version NO. 总序号  
Serial NO.


图纸名称 Drawing Title

五层应急照明平面图

姓名 Name	姓名 Name	签名 Signature
批准 Approved		
审定 Authorized		
审核 Audited		
项目负责人 Project Manager		
专业负责人 Discipline Responsible		
校对 Checked		
设计 Designed		
绘图 Drawn		
方案 Plan Provided		

江苏筑森建筑设计有限公司  
DESIGN OF CENTURY ARCHITECTURE CO.,LTD.  
筑森设计 甲级设计证书号 甲级A232019393

不得量取尺寸施工,如有任何不妥事宜,请在施工前与设计单位沟通。本图设计的容未获设计单位许可不得在其他地方使用。

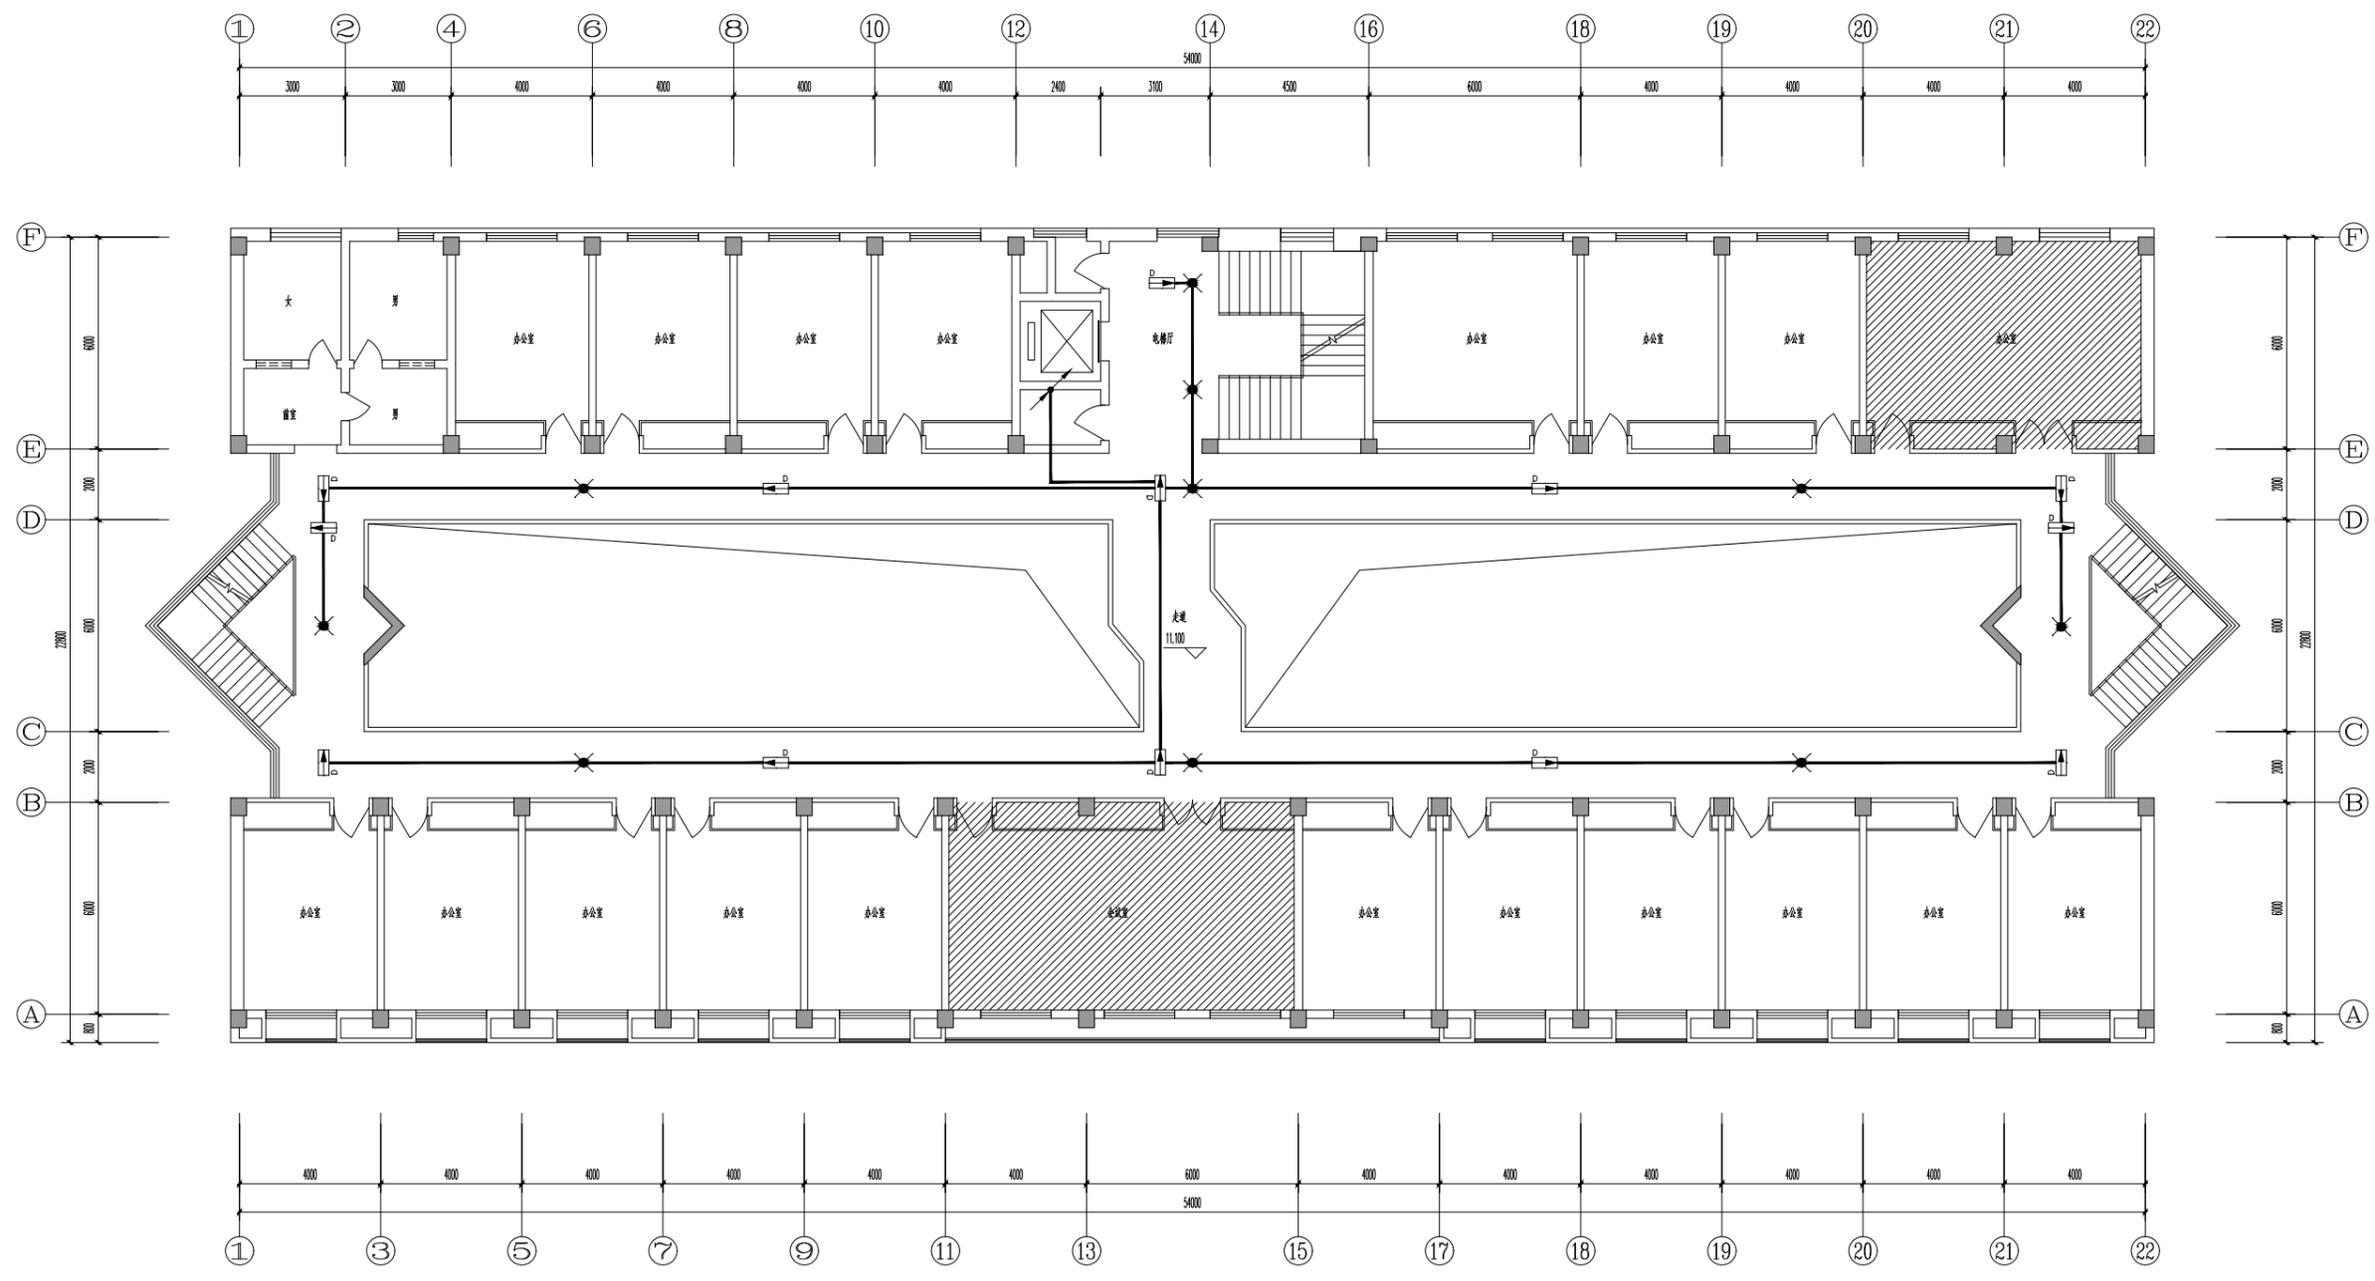

四层应急照明平面图 1:100

更改次数 Rev.	更改原因 Cause	日期 Date

注册章 (项目负责人)

注册章 (专业负责人)

防火设计自审章

出图章  
未加章出图章本图无效

建设单位 Client  
无锡锡山区重点建设项目管理中心

项目名称 Project Title  
锡山区政府老楼修缮一期工程-2#


设计编号 Project NO.	SGT2024440	比例 Scale	1:100
图号 Drawing NO.	电施-05	日期 Date	2024-06-27
版本号 Version NO.		总序号 Serial NO.	

图纸名称 Drawing Title  
四层应急照明平面图

姓名 Name Typed	签名 Signature
批准 Approved	
审定 Authorized	
审核 Audited	
项目负责人 Project Manager	
专业负责人 Discipline Responsible	
校对 Checked	
设计 Designed	
绘图 Drawn	
方案 Plan Provided	

江苏筑森建筑设计有限公司  
DESIGN OF CENTURY ARCHITECTURE CO.,LTD.  
筑森设计 甲级设计证书号 甲级A232019393

不得量取尺寸施工,如有任何不妥事宜,请在施工前与设计单位沟通。本图设计的容未经设计单位许可不得在其他地方使用。

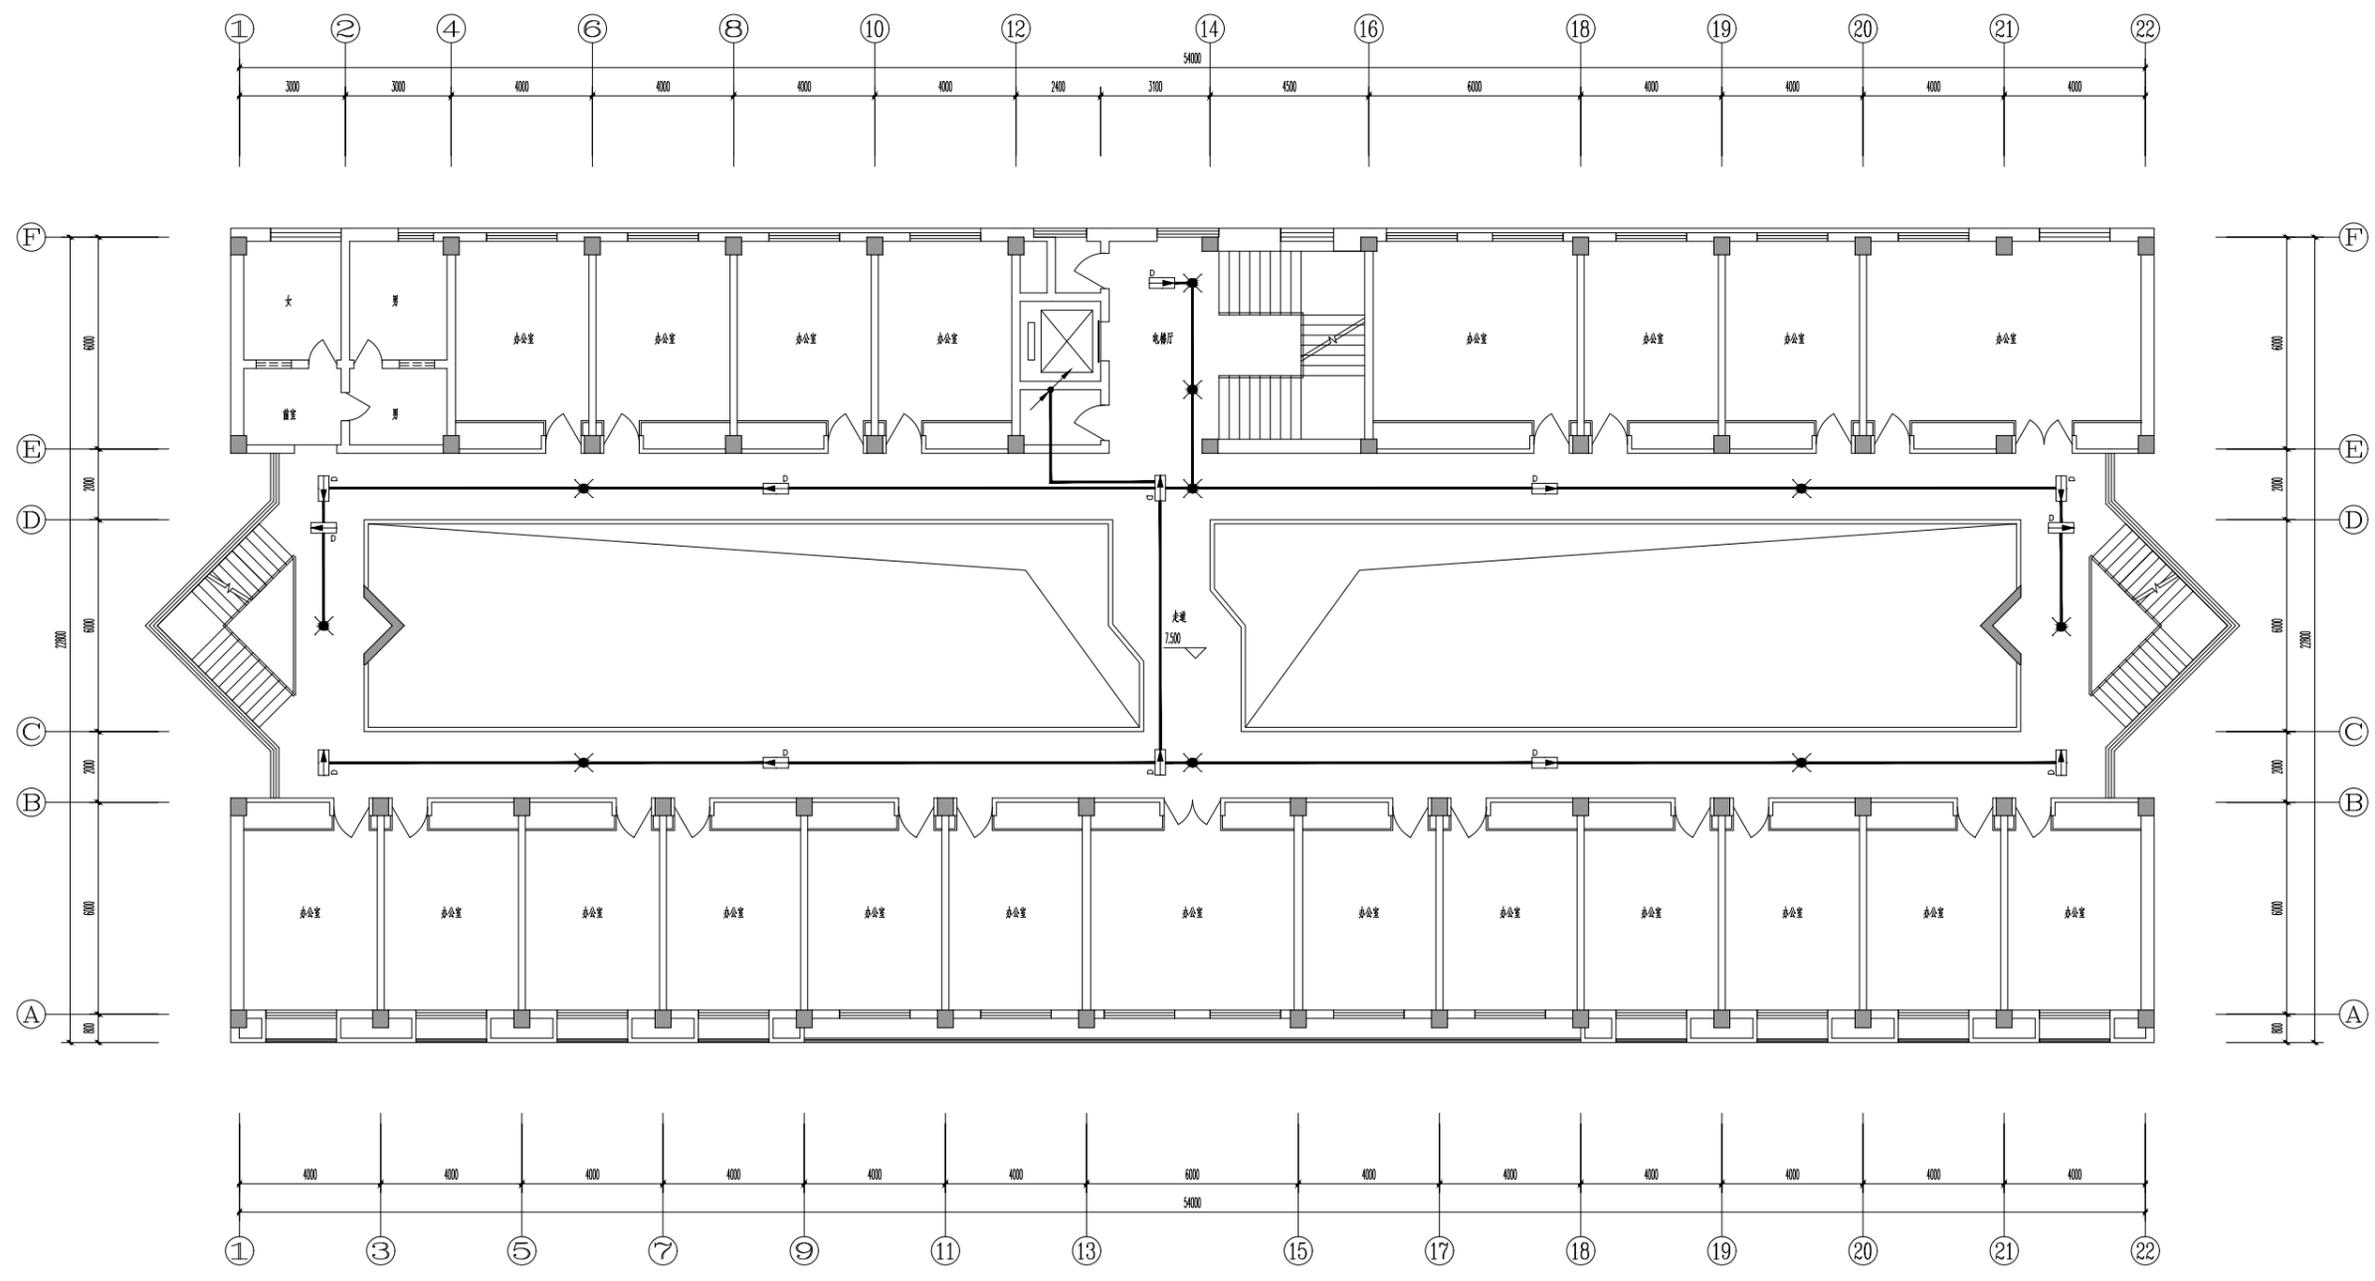

三层应急照明平面图 1:100

更改次数 Rev.	更改原因 Cause	日期 Date

注册章 (项目负责人)

注册章 (专业负责人)

防火设计自审章

出图章

未加章出图章本图无效

建设单位 Client  
无锡锡山区重点建设项目管理中心

项目名称 Project Title  
锡山区政府老楼修缮一期工程-2#

设计编号 Project NO.	SGT2024440	比例 Scale	1:100
图号 Drawing NO.	电施-04	日期 Date	2024-06-27
版本号 Version NO.		总序号 Serial NO.	


图纸名称 Drawing Title

三层应急照明平面图

姓名 Name	姓名 Typed	签名 Signature
批准 Approved		
审定 Authorized		
审核 Audited		
项目负责人 Project Manager		
专业负责人 Discipline Responsible		
校对 Checked		
设计 Designed		
绘图 Drawn		
方案 Plan Provided		

江苏筑森建筑设计有限公司  
DESIGN OF CENTURY ARCHITECTURE CO.,LTD.  
筑森设计 甲级设计证书号 甲级A232019393

不得量取图框尺寸施工,如有任何不符事宜,请在施工前与设计单位沟通。本图设计的容未经设计单位许可不得在其他地方使用。

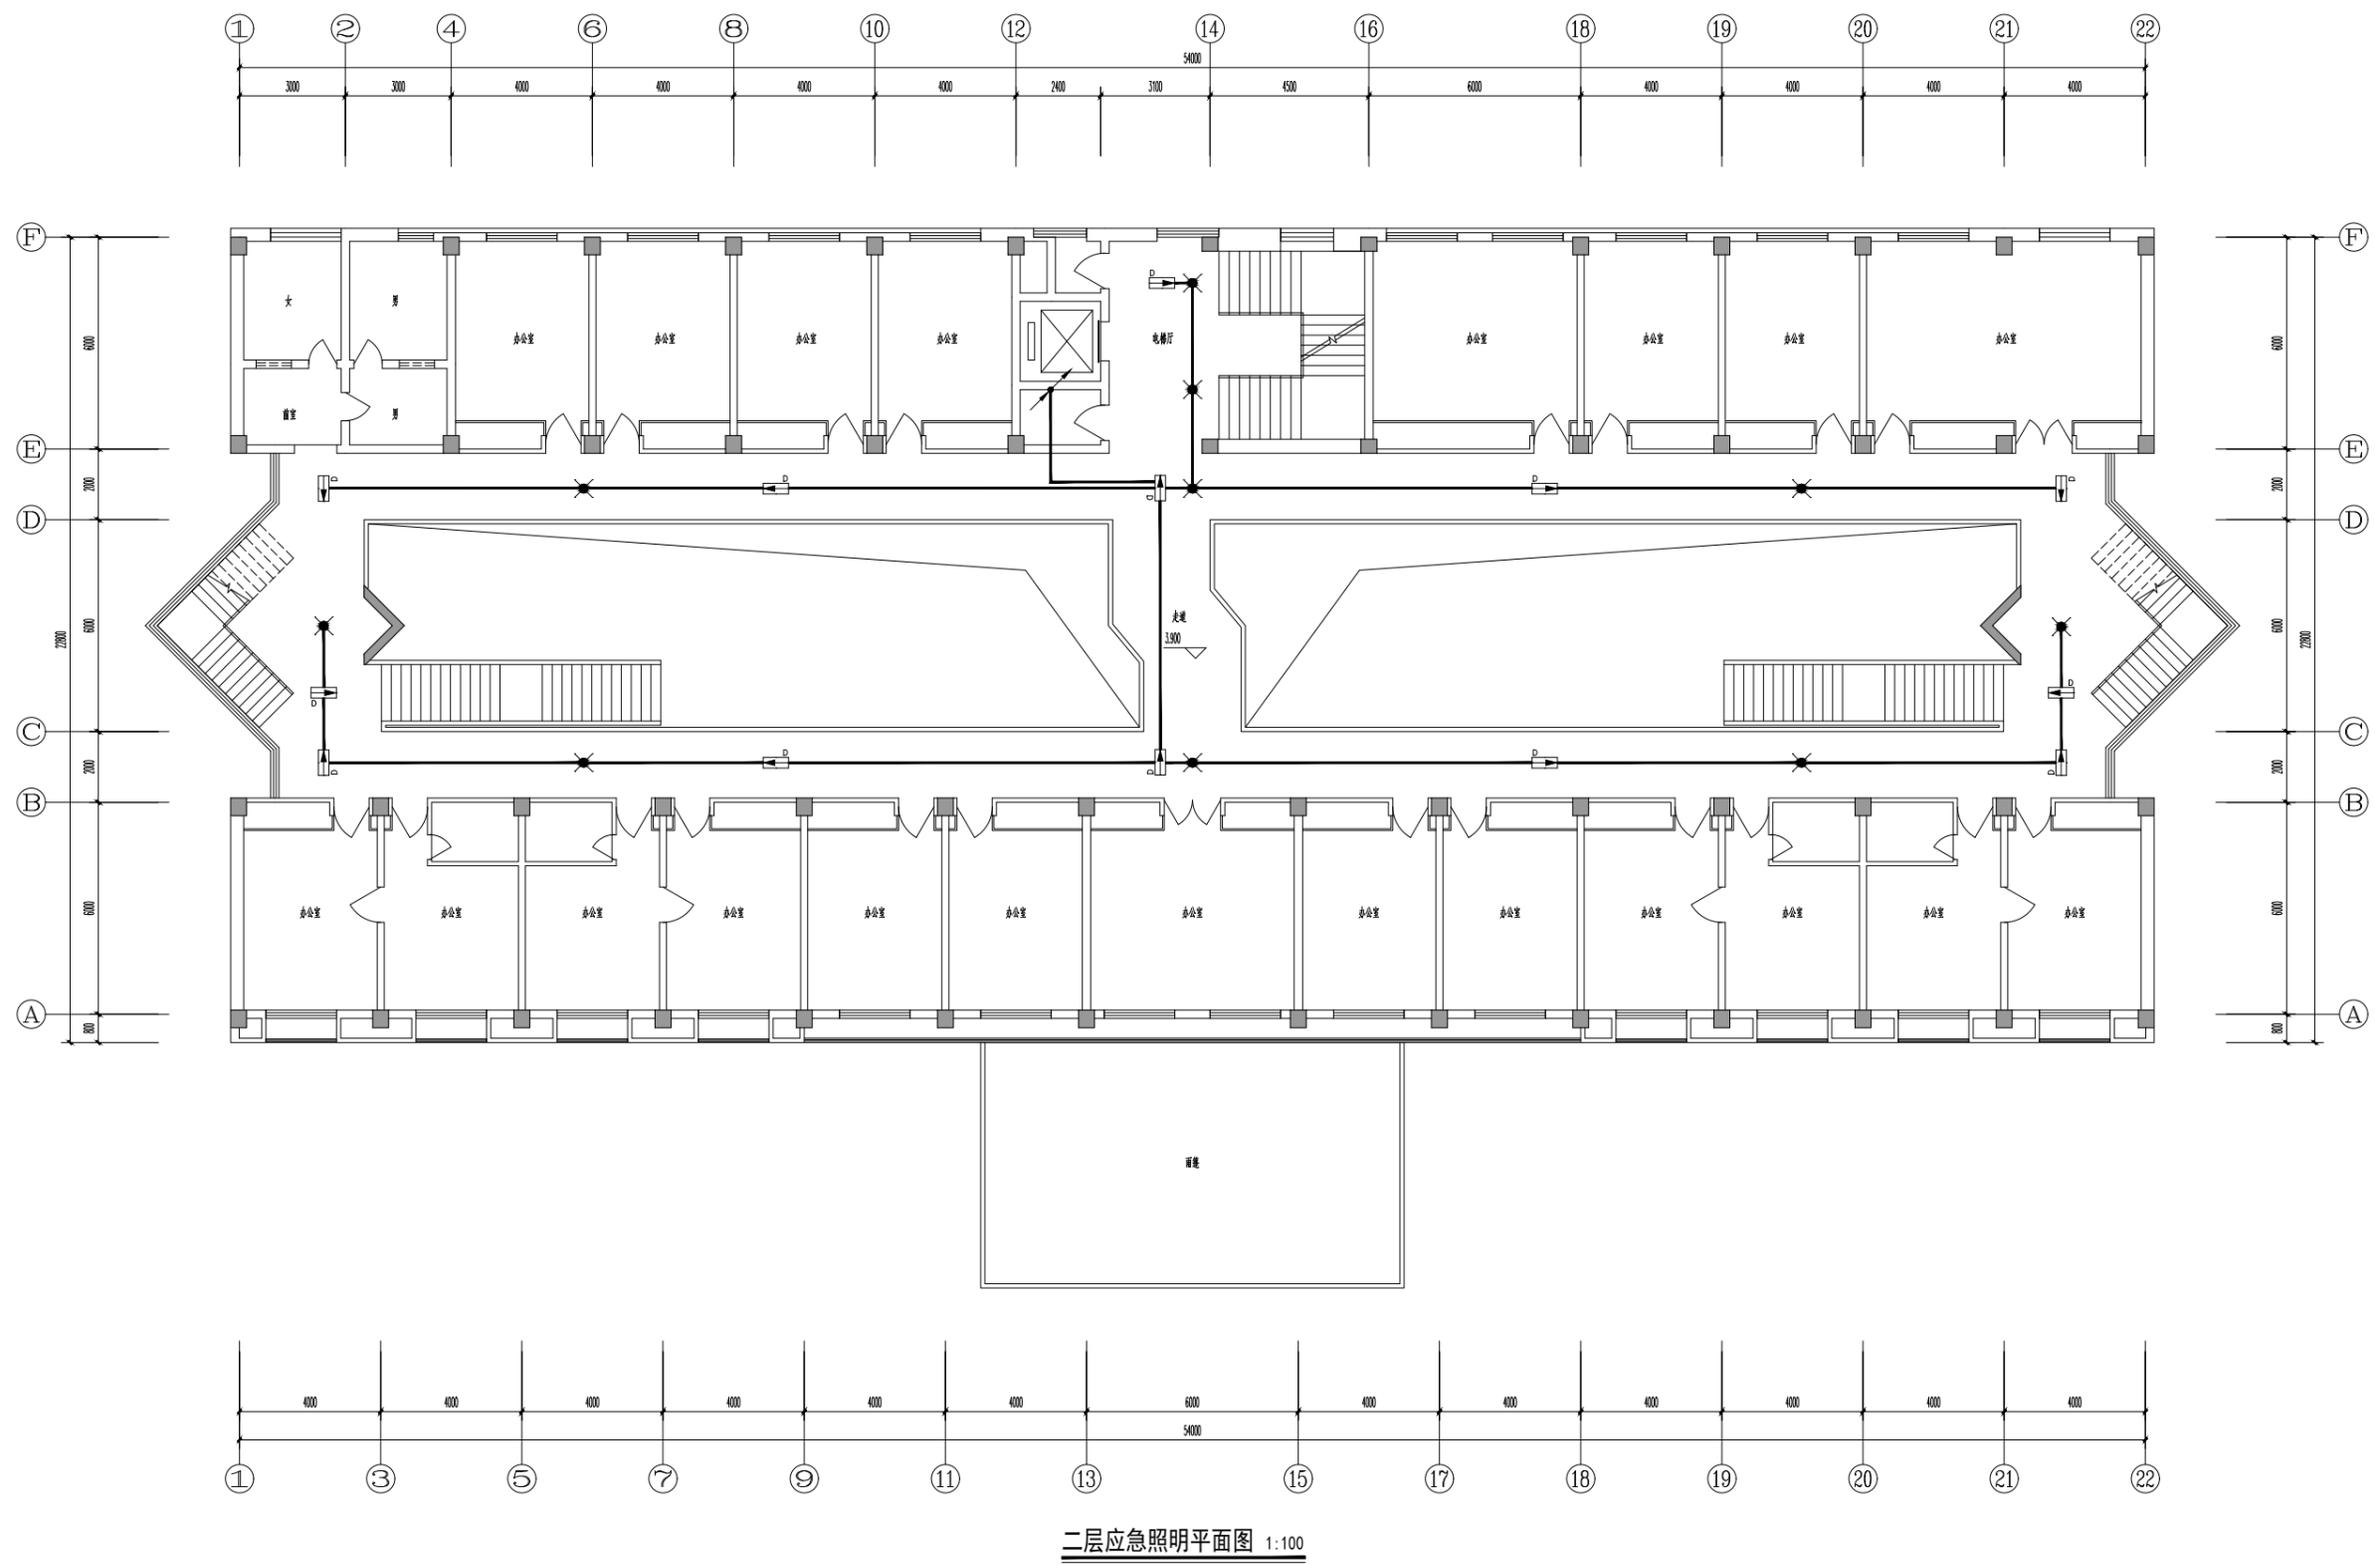

二层应急照明平面图 1:100

更改版次 Rev.	更改原因 Cause	日期 Date

注册章 (项目负责人)

注册章 (专业负责人)

防火设计自审章

出图章

未加章出图章本图无效

建设单位 Client

无锡锡山区重点建设项目管理中心

项目名称 Project Title

锡山区政府老楼修缮一期工程-2#

设计编号 Project NO. SGT2024440

图号 Drawing NO. 电施-03

版本号 Version NO.

图纸名称 Drawing Title

二层应急照明平面图

姓名 Name	签名 Signature

批准 Approved

审核 Audited

项目负责 Project Manager

专业负责 Discipline Responsible

设计 Design


绘图 Draw

方案 Plan Provided

江苏筑森建筑设计有限公司  
DESIGN OF CENTURY ARCHITECTURE CO.,LTD.

筑森设计 甲级设计证书号 甲级A232019393

不得量取图框尺寸施工,如有任何不详尽,请在施工前与设计单位沟通。本图设计的容未经设计单位许可不得在其他地方使用。

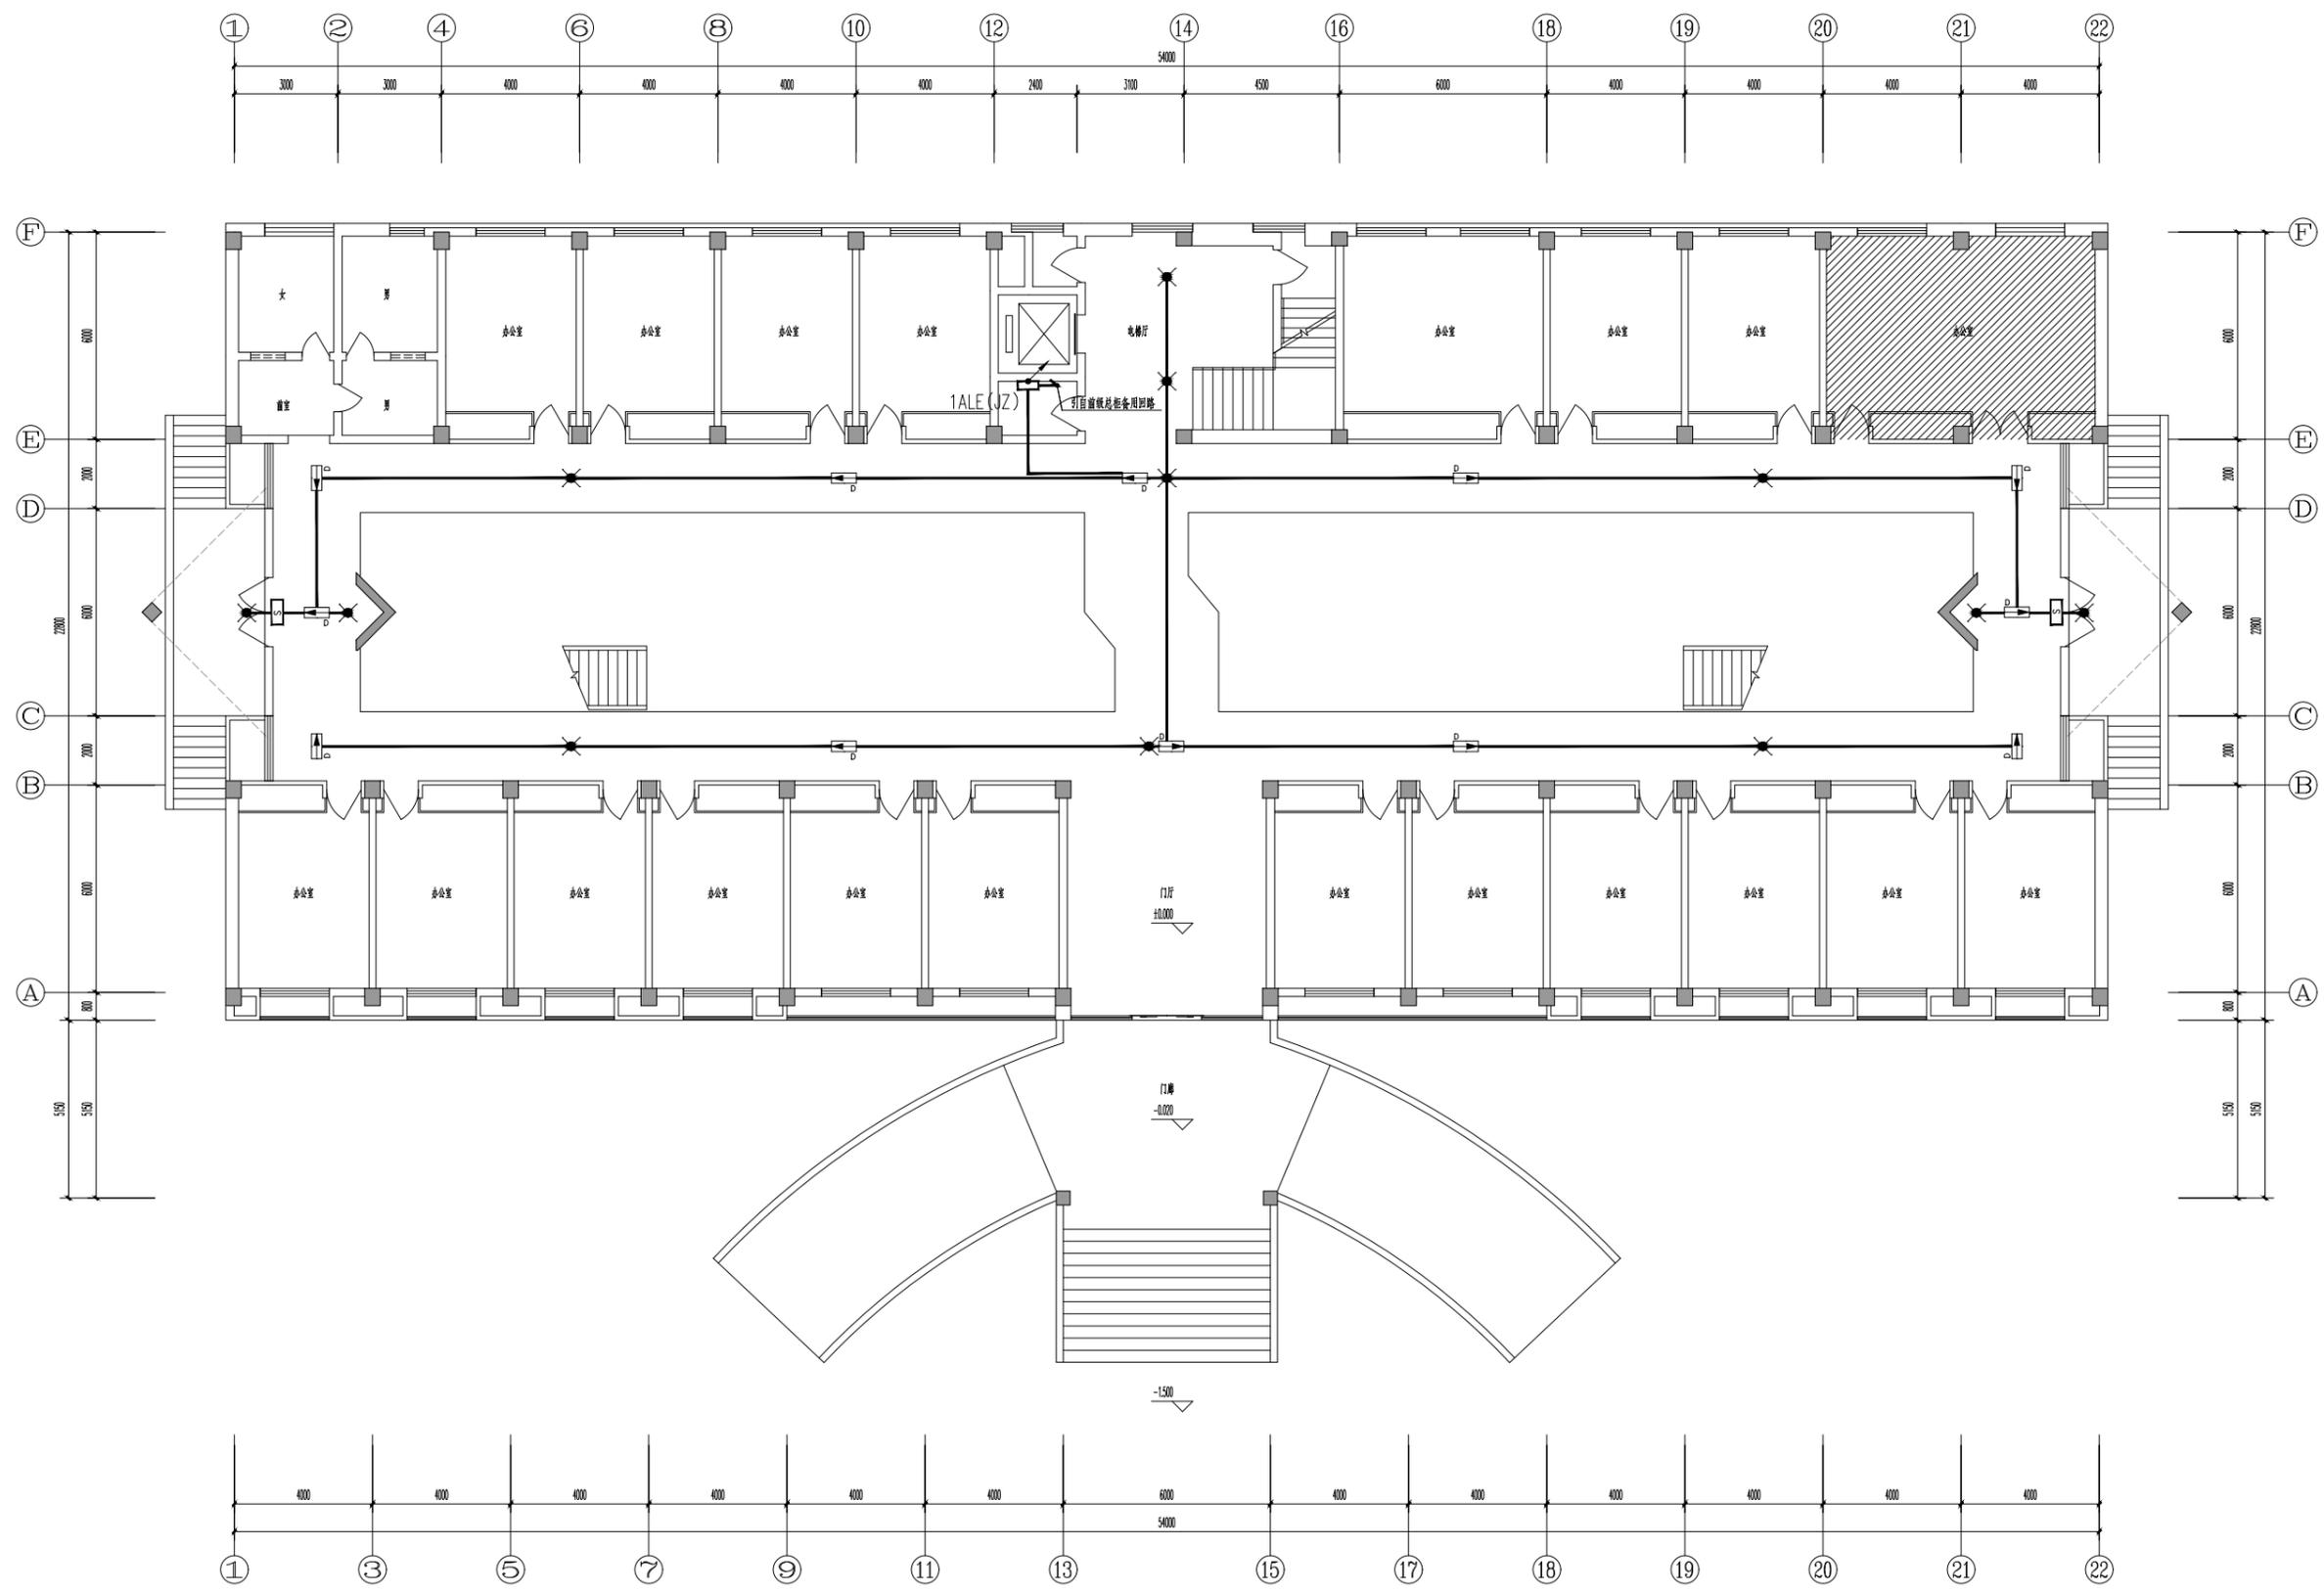

一层应急照明平面图 1:100

更改次数 Rev.	更改原因 Cause	日期 Date

注册章 (项目负责人)

注册章 (专业负责人)

防火设计自审章

出图章

未加章出图章本图无效

建设单位 Client

无锡锡山区重点建设项目管理中心

项目名称 Project Title

锡山区政府老楼修缮一期工程-2#

设计编号 Project NO. SGT2024440

图号 Drawing NO. 电施-02

版本号 Version NO.

图纸名称 Drawing Title

一层应急照明平面图


姓名 Name	签名 Signature
批准 Approved	
审定 Authorized	
审核 Audited	
项目负责人 Project Manager	
专业负责人 Discipline Responsible	
校对 Checked	
设计 Designed	
绘图 Drawn	
方案 Plan Provided	

江苏筑森建筑设计有限公司  
DESIGN OF CENTURY ARCHITECTURE CO.,LTD.

筑森设计 甲级设计证书号 甲级A232019393

不得量取图框尺寸施工,如有任何不详尽处,请在施工前与设计单位沟通。本图设计的容未经设计单位许可不得在其他地方使用。

编号	1ALE (JZ)	型号	规格	高度0.5m	尺寸	参数尺寸: 1800*500*140	防护等级	IP 33
负荷	Pe= 0.6 kW	Kc= 1	cosφ= 0.9		备注	出线回路应设置过流短路保护,电源进线处应设置断路器开关。		
指标	Pf= 0.6 kW	Ij= 3.03 A				设备进出线采用下进下出方式。	加消防设备标志	

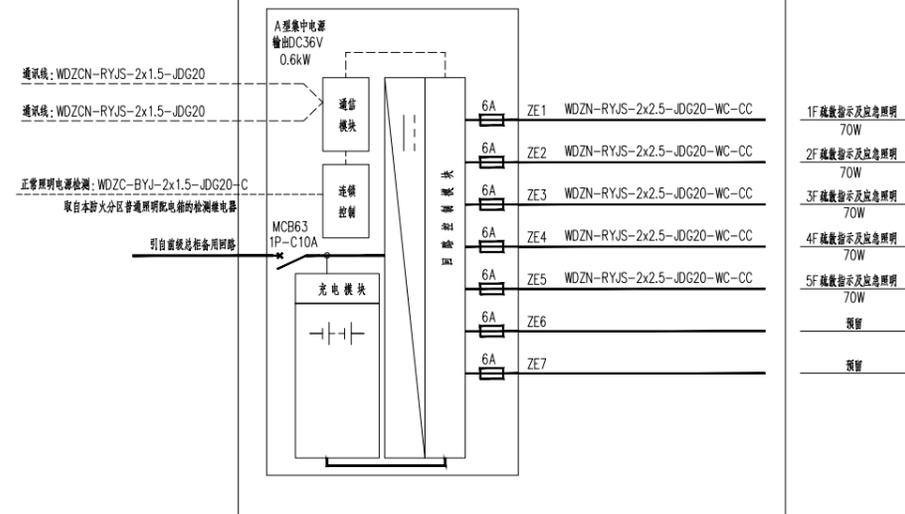

序号	符号	名称	型号及规格	单位	数量	安装方式
1		火灾报警控制器	防护等级IP33 连续供电时间不小于30min+30min	套	1	明装,安装高度详见电气设计说明
2	☼	火灾报警灯 A型灯具	DC36V 5WLED灯 色温不应低于2700K	盏	5	吸顶安装
3	⏏	吊装单向疏散指示灯(小型) A型灯具	LED灯 TY-BLJC-1LR0E /1WS31B 色温不应低于2700K	盏	5	吊装,距地3.0m
4	⏏	疏散出口标志灯 A型灯具	DC36V 1WLED灯 色温不应低于2700K	盏	5	明装,门高0.1m
5	⏏	安全出口标志灯 A型灯具	DC36V 1WLED灯 色温不应低于2700K	盏	5	明装,门高0.1m

更改次数 Rev.	更改原因 Cause	日期 Date
-----------	------------	---------

注册章 (项目负责人)

注册章 (专业负责人)

防火设计自审章

出图章  
未加盖出图章本图无效

建设单位 Client  
无锡锡山区重点建设项目管理中心

项目名称 Project Title  
锡山区政府老楼修缮一期工程-2#


设计编号 Project NO.	比例 Scale	1:100
图号 Drawing NO.	日期 Date	2024-06-27
版本号 Version NO.	总序号 Serial NO.	

图纸名称 Drawing Title  
配电系统图

姓名 Name Typed	签名 Signature
批准 Approved	
审定 Authorized	
审核 Audited	
项目负责人 Project Manager	
专业负责人 Discipline Responsible	
校对 Checked	
设计 Designed	
绘图 Drawn	
方案 Plan Provided	

江苏筑森建筑设计有限公司  
DESIGN OF CENTURY ARCHITECTURE CO.,LTD.  
筑森设计 甲级设计证书号 甲级A232019393

不得量取图框尺寸施工,如有任何不严谨,请在施工前与设计单位沟通。本图设计的容未经设计单位许可不得在其他地方使用。

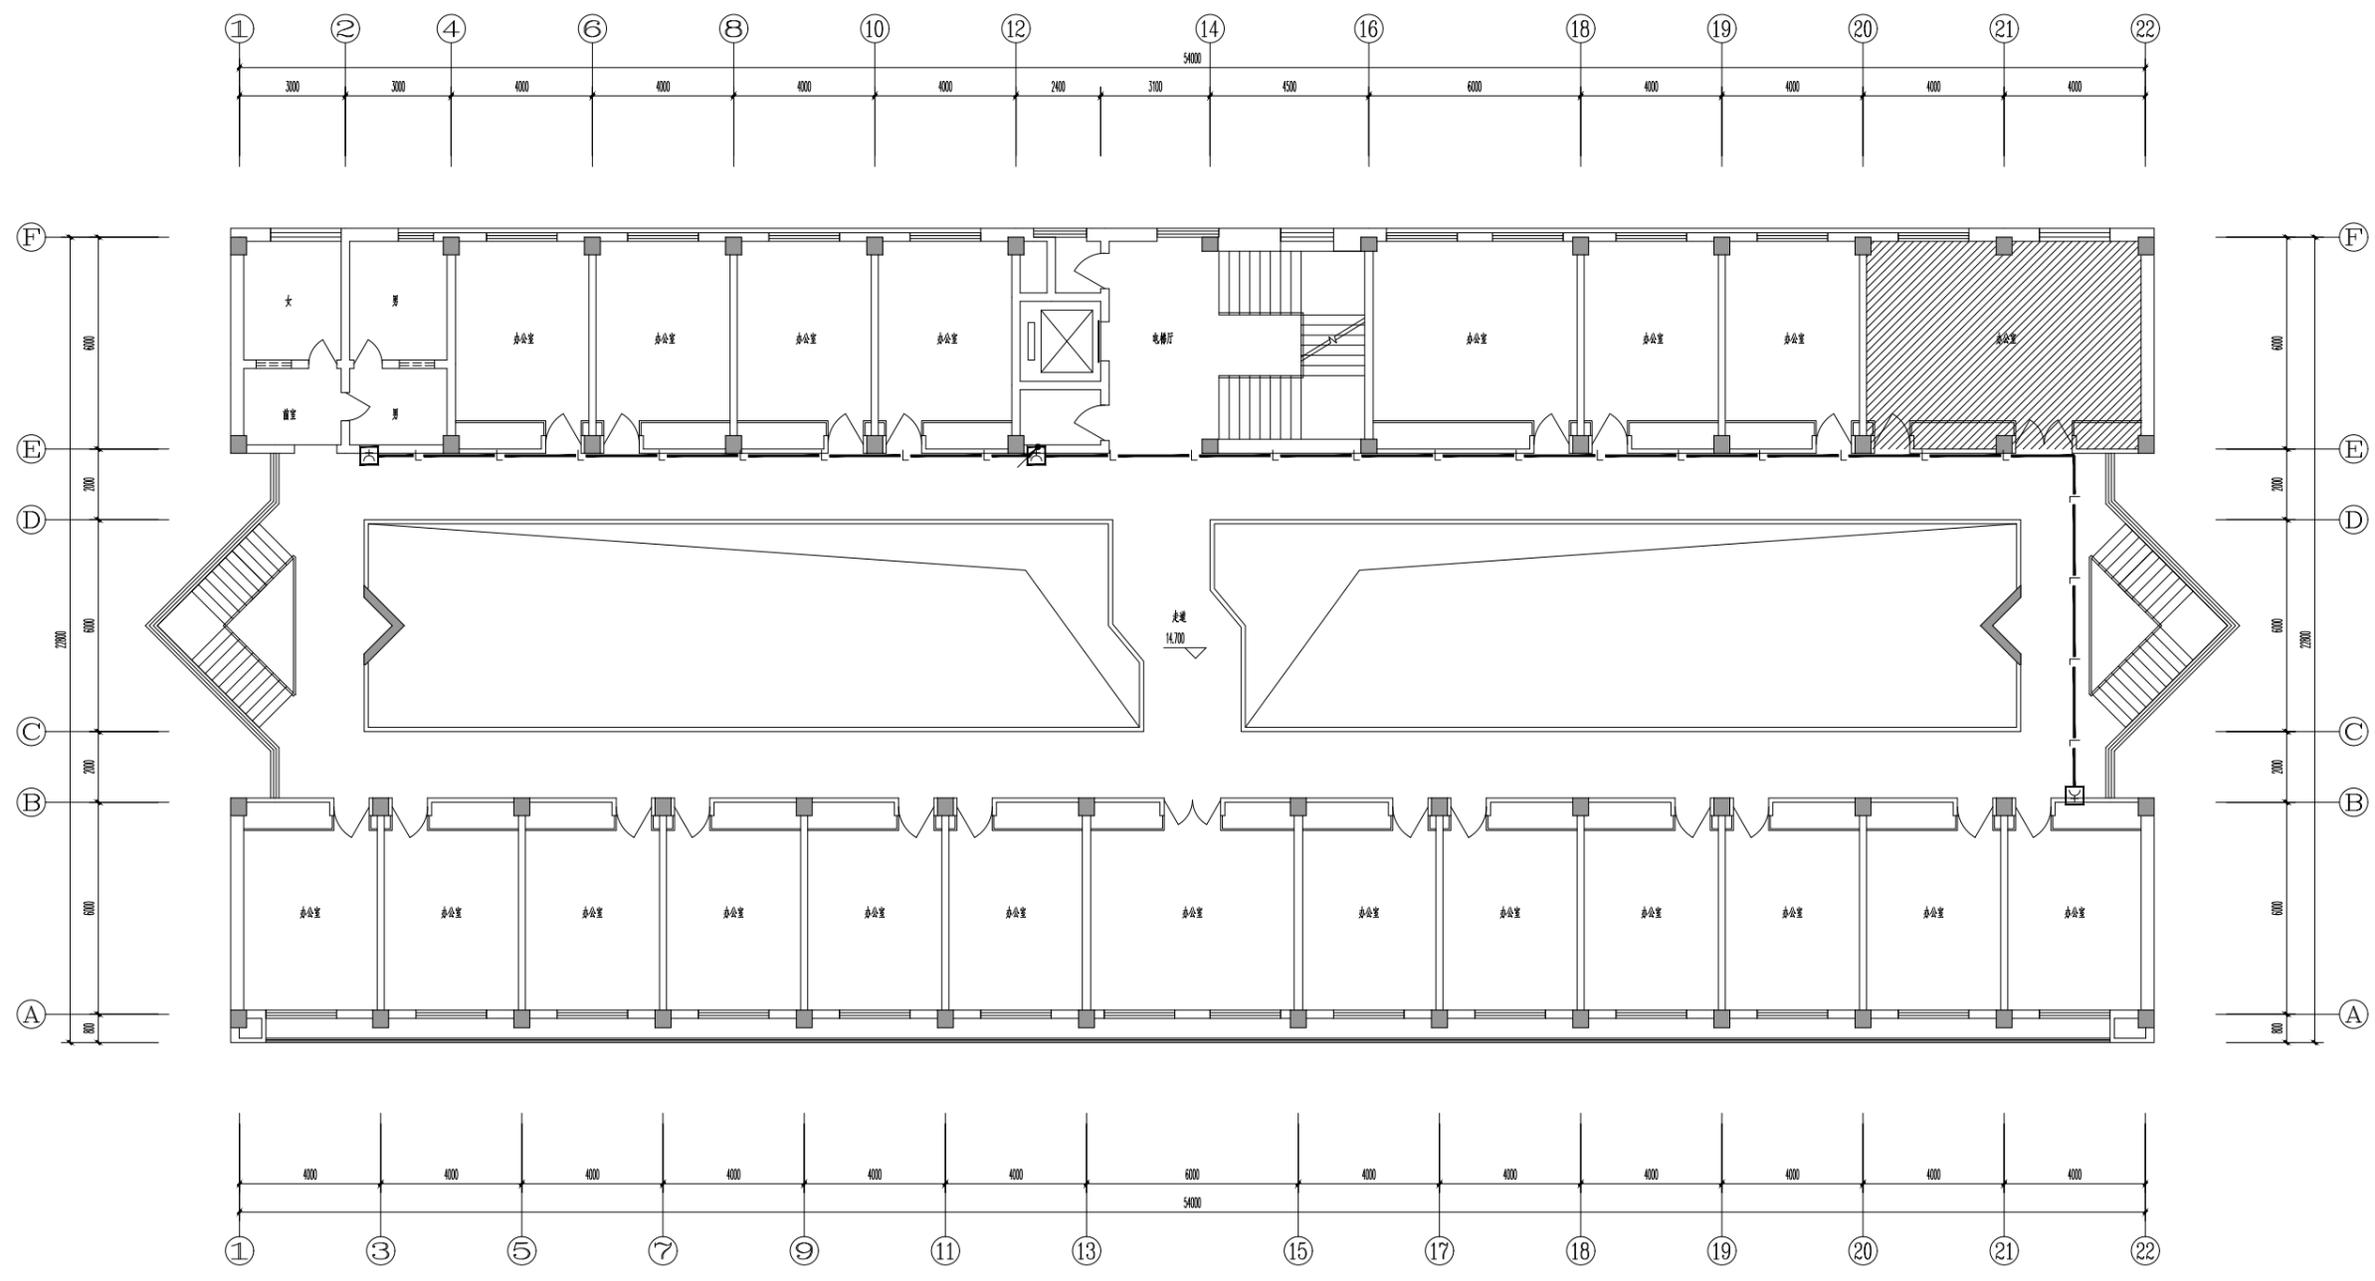

五层消火栓联动平面图 1:100

更改次数 Rev.	更改原因 Cause	日期 Date

注册章 (项目负责人)

注册章 (专业负责人)

防火设计自审章

出图章

未加章出图章本图无效

建设单位 Client

无锡寺塔山区重点建设项目管理中心

项目名称 Project Title

锡山区政府老楼修缮一期工程-2#

设计编号 SGT2024440

Project NO. -2# 比例 1:100

图号 地施-11 日期 2024-06-27

版本号 总序号

Version NO. Serial NO.

图纸名称 Drawing Title


五层消火栓联动平面图

批准	姓名	签名
Approved	Name Typed	Signature
审定		
Authorized		
审核		
Audited		
项目负责人		
Project Manager		
专业负责人		
Discipline Responsible		
校对		
Checked		
设计		
Designed		
绘图		
Drawn		
方案		
Plan Provided		

江苏筑森建筑设计有限公司  
DESIGN OF CENTURY ARCHITECTURE CO.,LTD.

筑森设计 甲级设计证书号 甲级A232019393

不得量取图框尺寸施工,如有任何不妥事宜,请在施工前与设计院沟通。本图设计的容未经设计单位许可不得在其他地方使用。

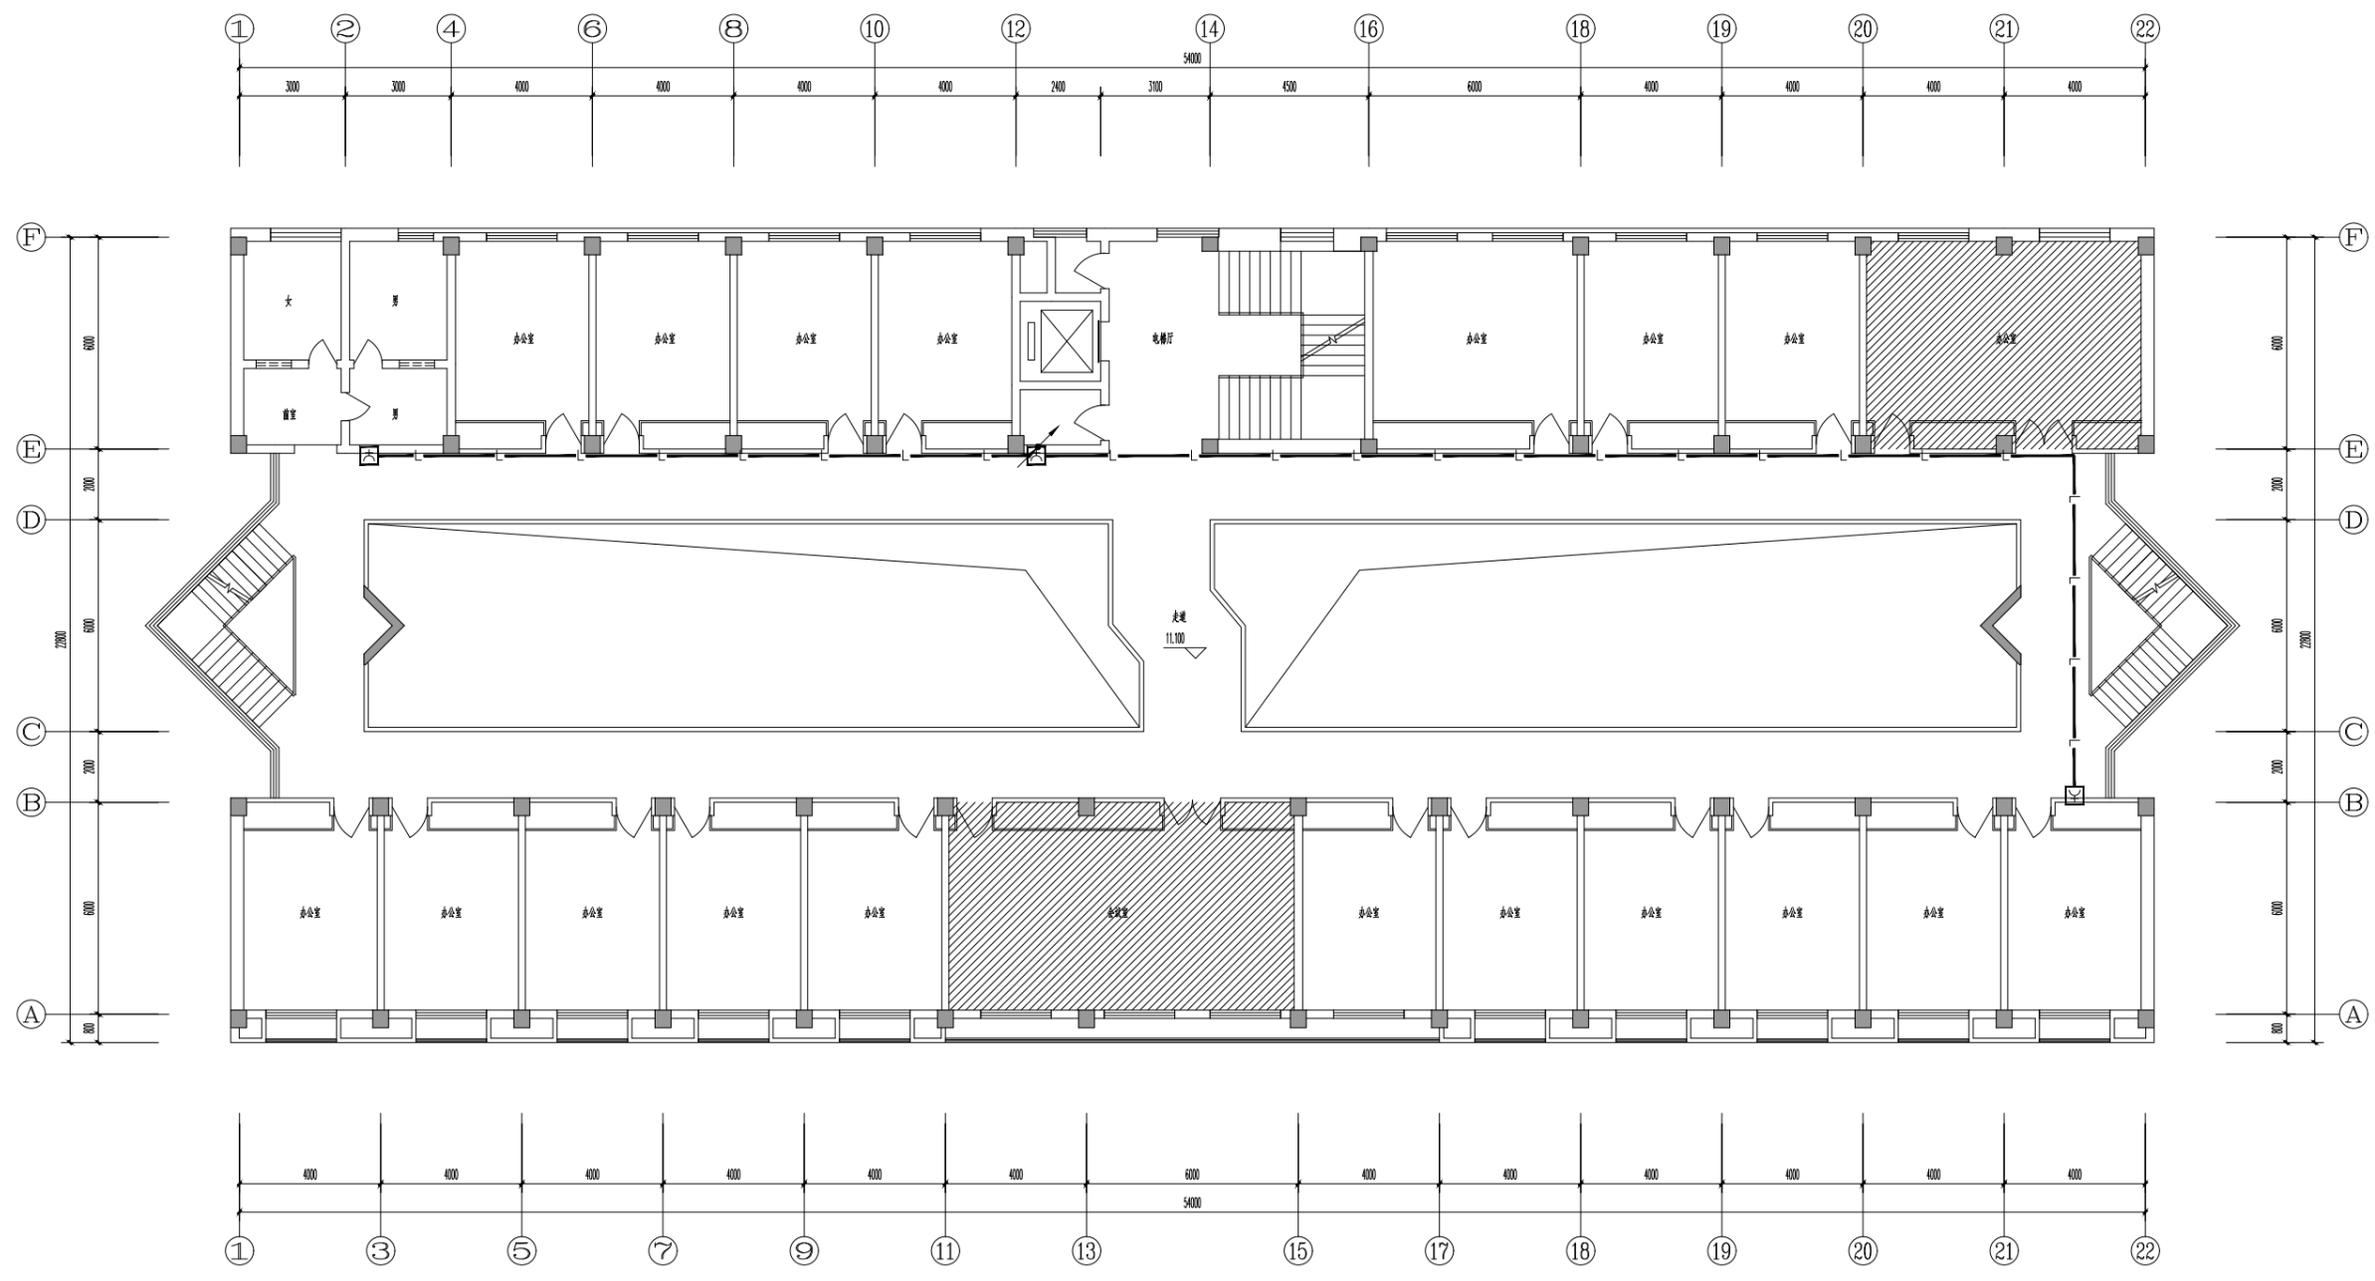

四层消火栓联动平面图 1:100

更改次数 Rev.	更改原因 Cause	日期 Date

注册章 (项目负责人)

注册章 (专业负责人)

防火设计自审章

出图章

未加章出图章本图无效

建设单位 Client

无锡锡山区重点建设项目管理中心

项目名称 Project Title

锡山区政府老楼修缮一期工程-2#

设计编号 SGT2024440

图号 电施-10

版本号


图纸名称 Drawing Title

四层消火栓联动平面图

姓名	签名
批准	
审核	
校对	
项目负责	
专业负责	
设计	
绘图	
方案	

江苏筑森建筑设计有限公司  
 DESIGN OF CENTURY ARCHITECTURE CO.,LTD.  
 筑森设计 甲级设计证书号 甲级A232019393

不得量取图框尺寸施工,如有任何不妥事宜,请在施工前与设计单位沟通。本图设计的容未经设计单位许可不得在其他地方使用。

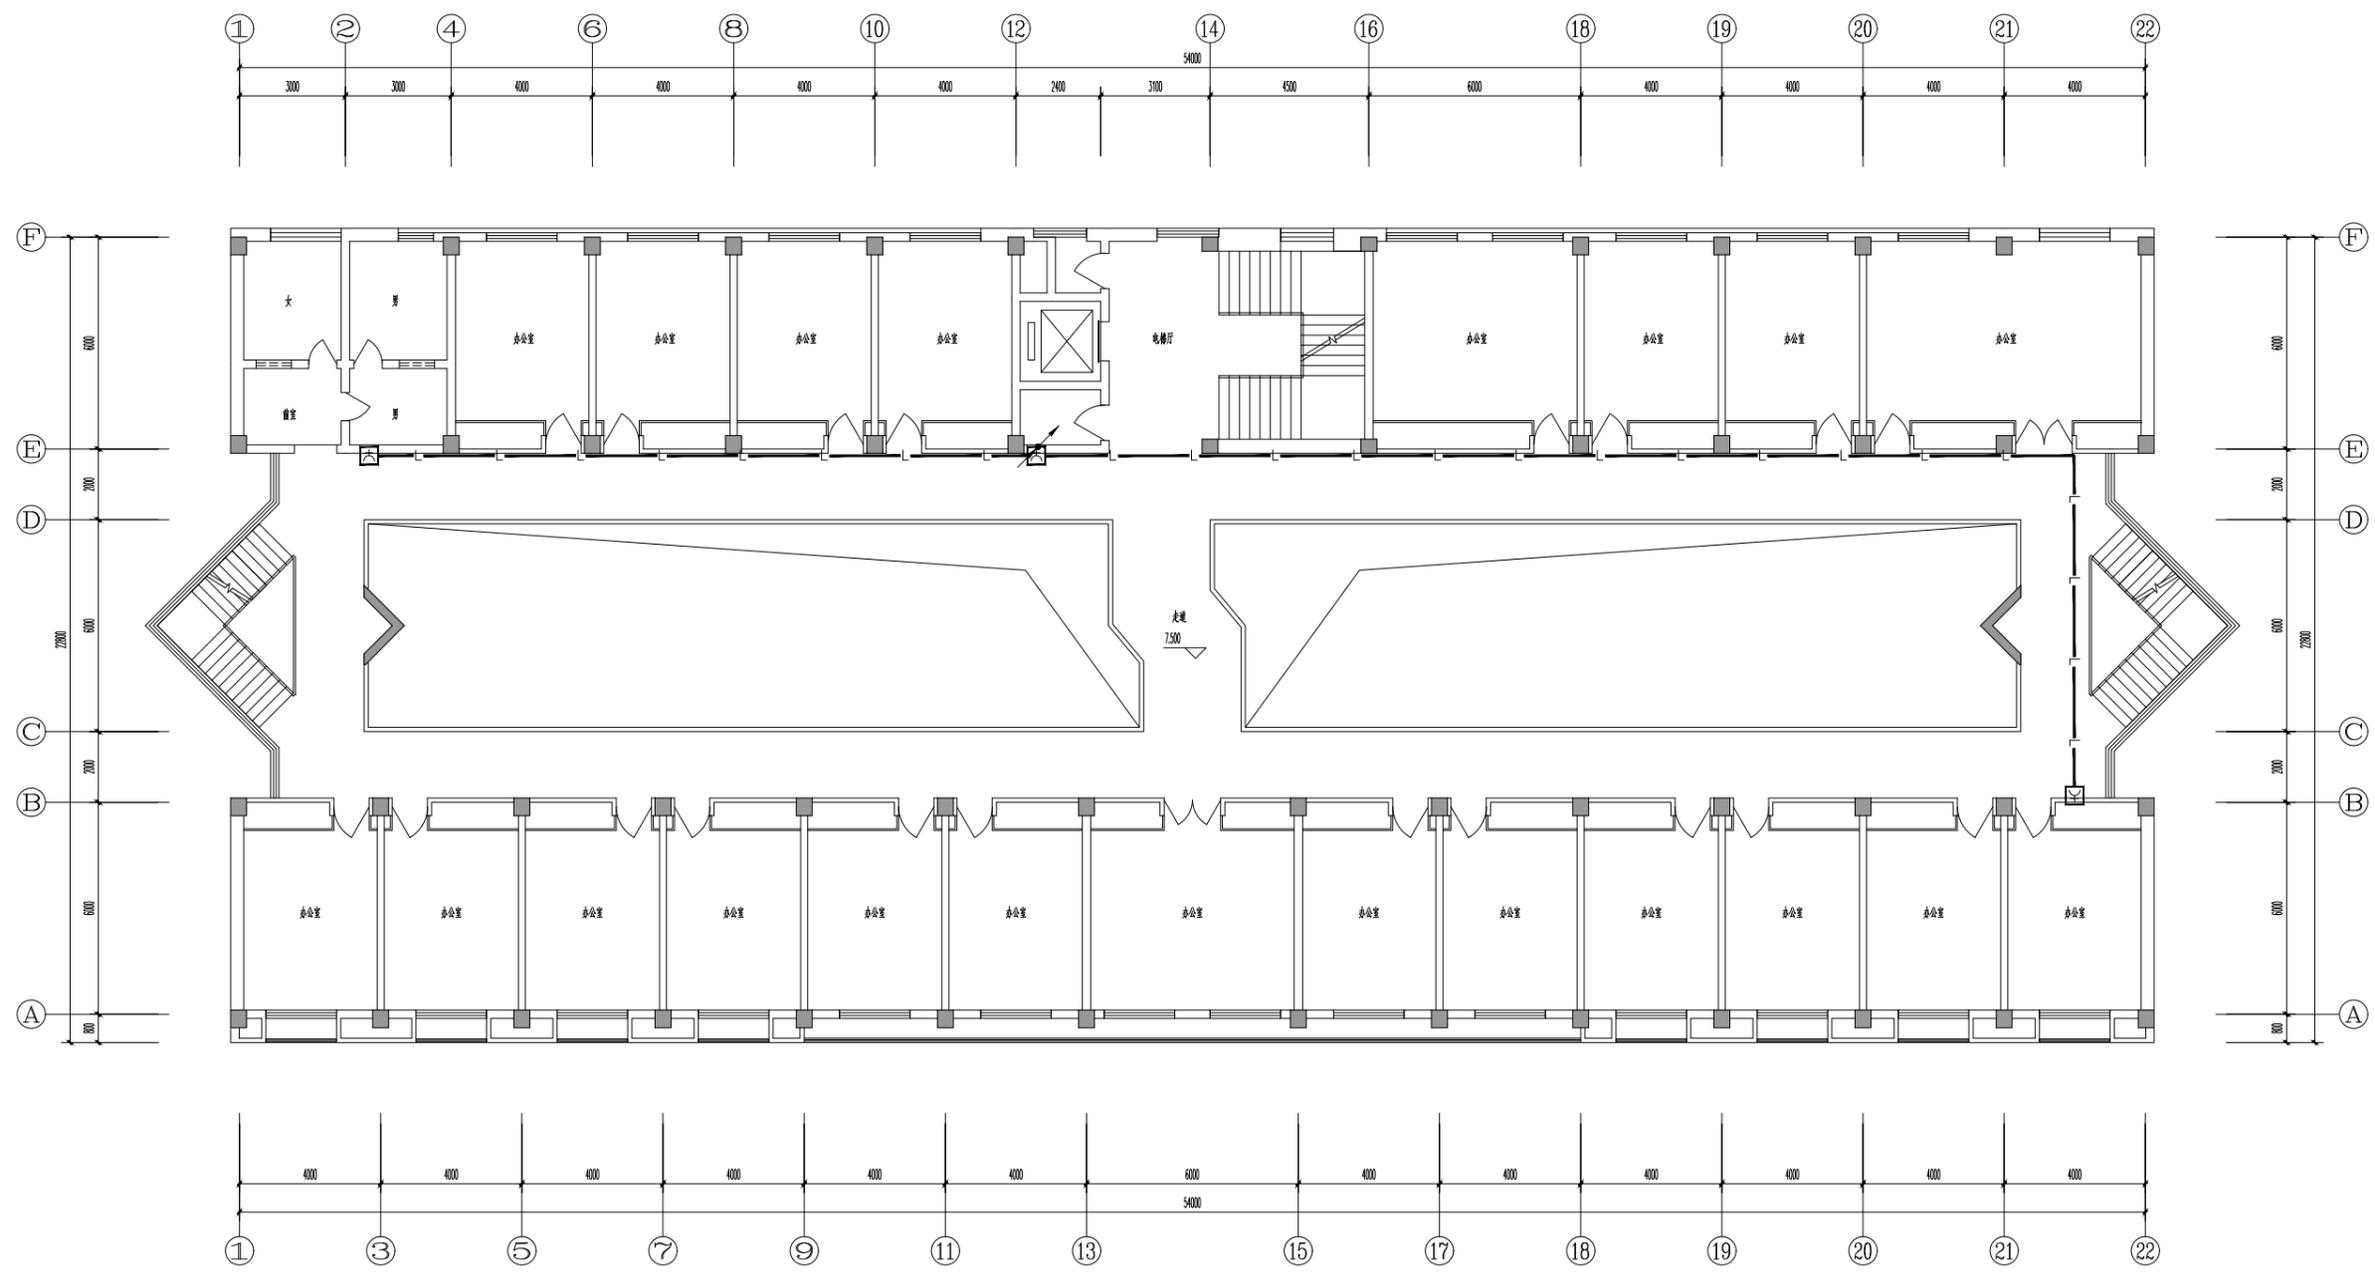

三层消火栓联动平面图 1:100

更改次数 Rev.	更改原因 Cause	日期 Date

注册章 (项目负责人)

注册章 (专业负责人)

防火设计自审章

出图章

未加章出图章本图无效

建设单位 Client

无锡锡山区重点建设项目管理中心

项目名称 Project Title

锡山区政府老楼修缮一期工程-2#

设计编号 SGT2024440

Project NO. -2# 比例 1:100

图号 电施-09 日期 2024-06-27

版本号 总序号

Version NO. Serial NO.

图纸名称 Drawing Title

三层消火栓联动平面图


姓名	签名
批准	
Approved	
审定	
Authorized	
审核	
Audited	
项目负责人	
Project Manager	
专业负责人	
Discipline Responsible	
校对	
Checked	
设计	
Designed	
绘图	
Drawn	
方案	
Plan Provided	

江苏筑森建筑设计有限公司

DESIGN OF CENTURY ARCHITECTURE CO.,LTD.

筑森设计 甲级设计证书号 甲级A232019393

不得量取图框尺寸施工,如有任何不严谨,请在施工前与设计单位沟通。本图设计的容未经设计单位许可不得在其他地方使用。

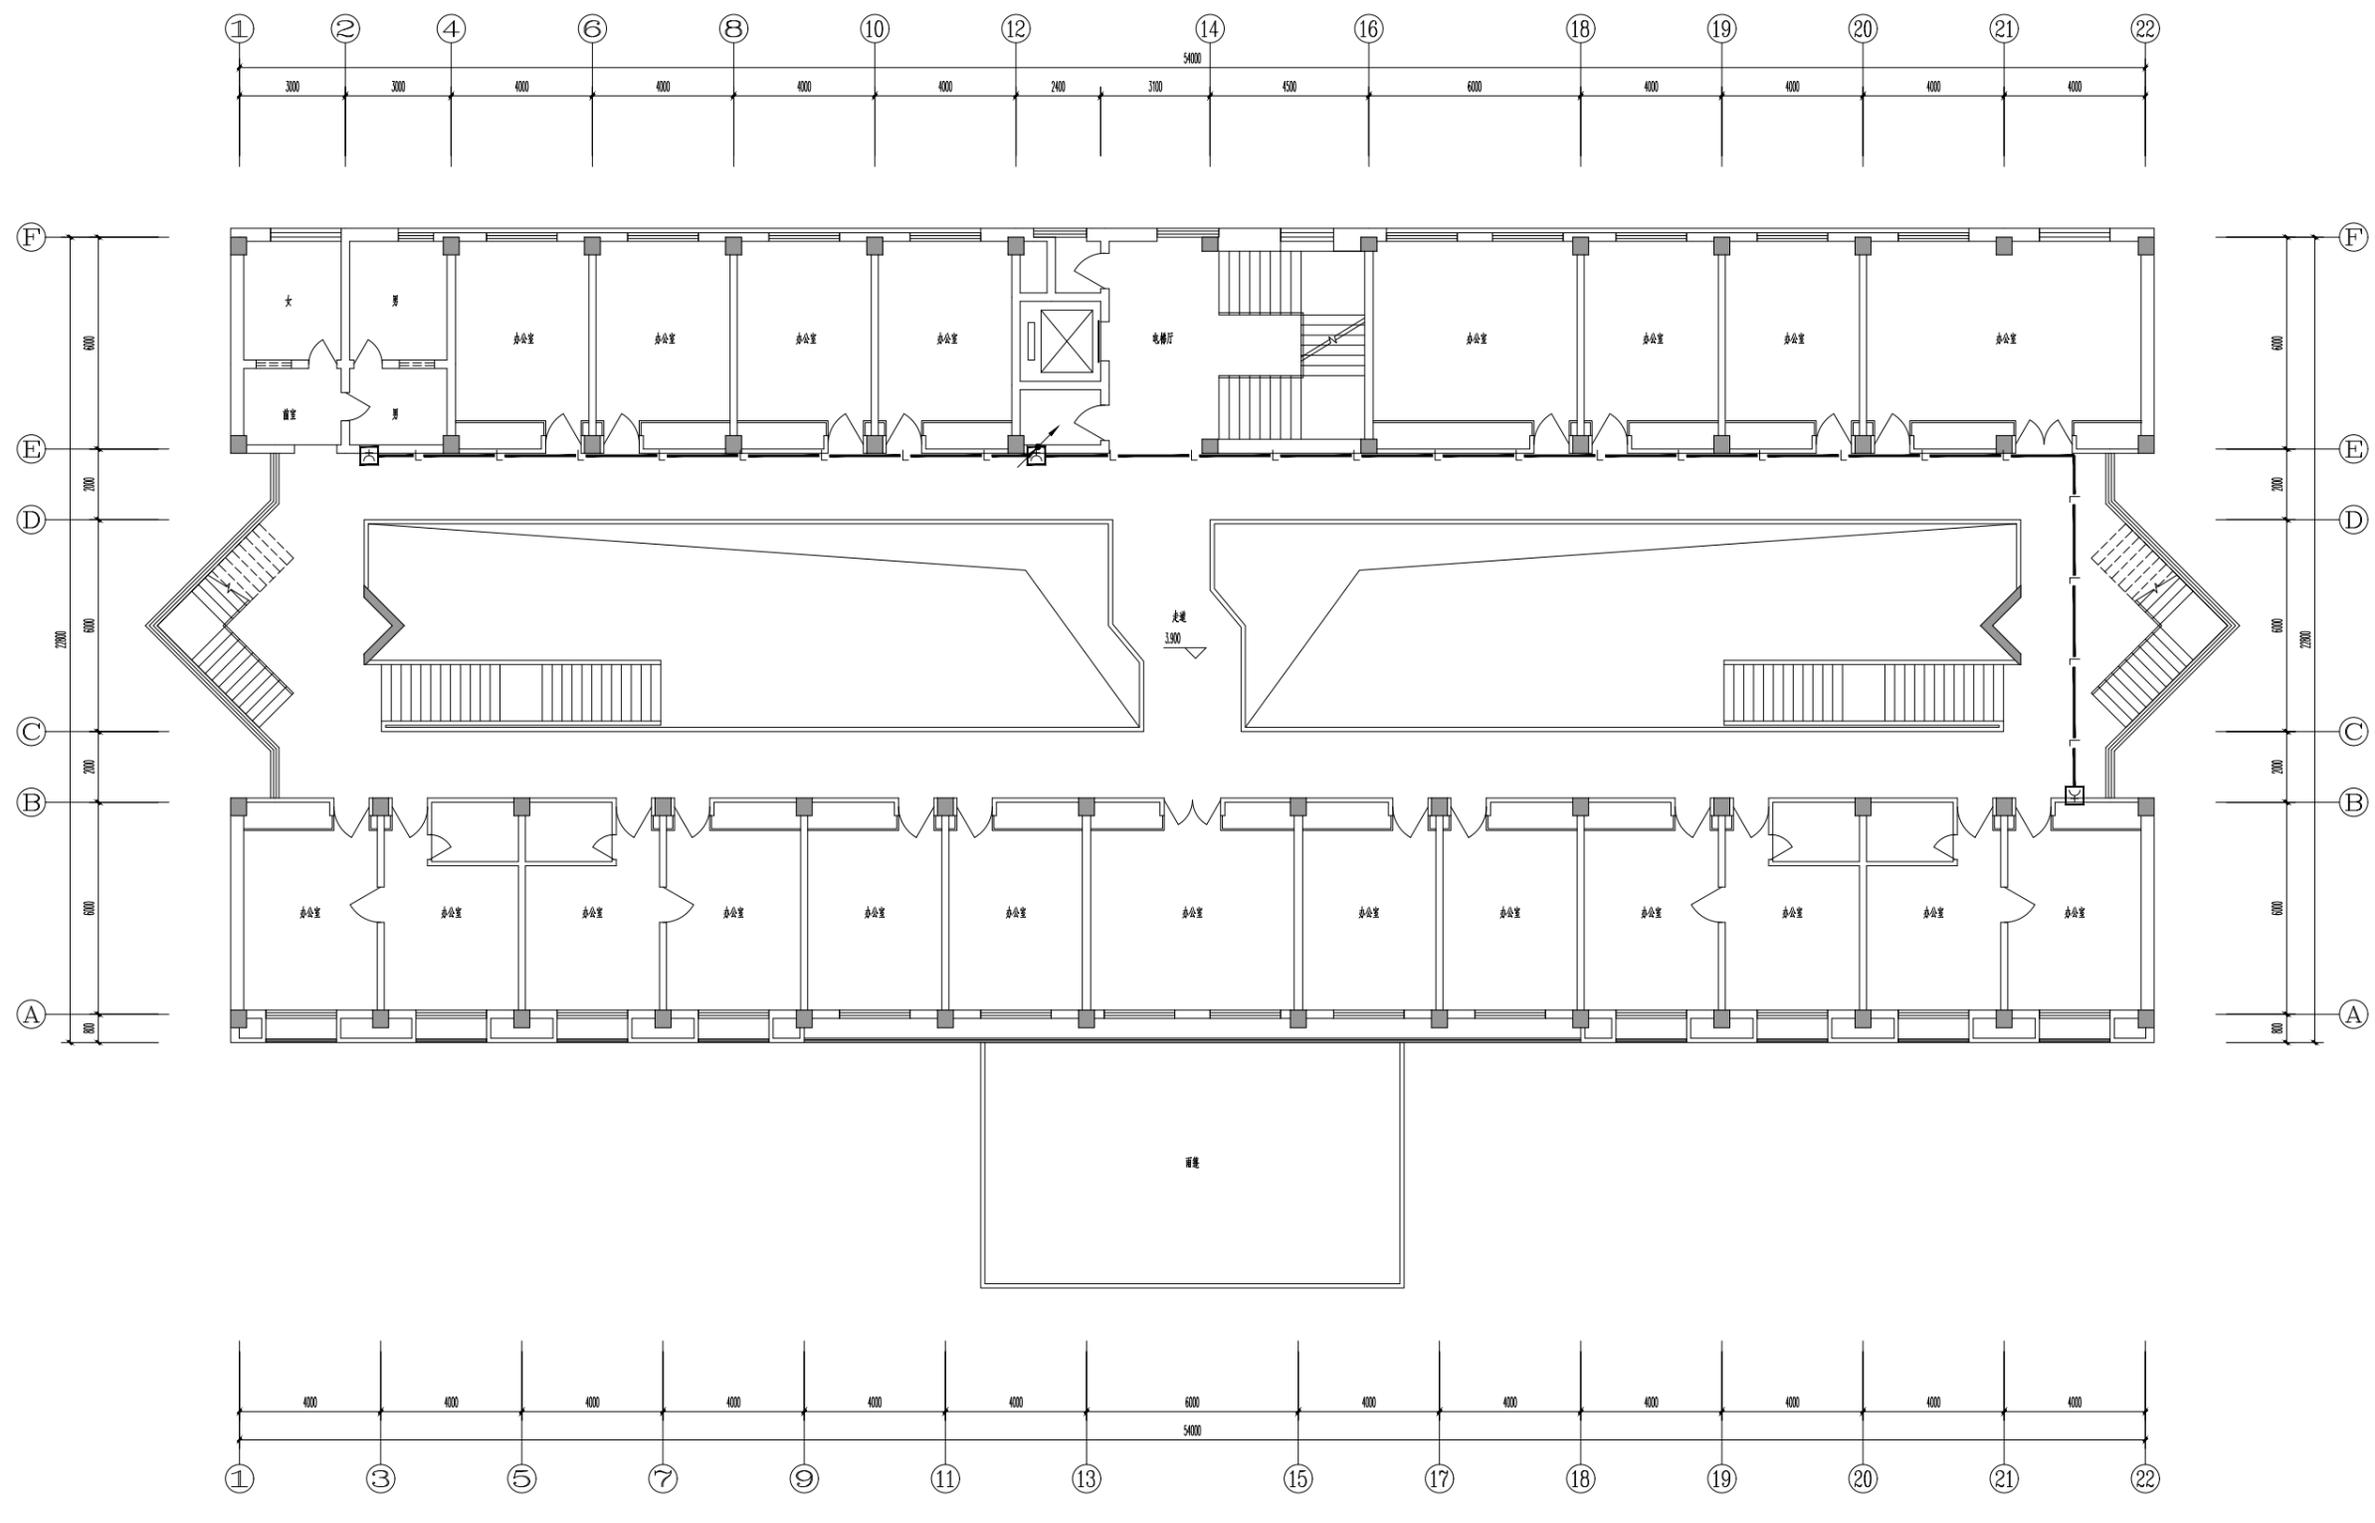

二层消火栓联动平面图 1:100

更改次数 Rev.	更改原因 Cause	日期 Date

注册章 (项目负责人)

注册章 (专业负责人)

防火设计自审章

出图章

未加章出图章本图无效

建设单位 Client  
无锡锡山区重点建设项目管理中心

项目名称 Project Title  
锡山区政府老楼修缮一期工程-2#


设计编号 Project NO.	SGT2024440	比例 Scale	1:100
图号 Drawing NO.	电施-08	日期 Date	2024-06-27
版本号 Version NO.		总序号 Serial NO.	

图纸名称 Drawing Title  
二层消火栓联动平面图

批准 Approved	姓名 Name Typed	签名 Signature
审定 Authorized		
审核 Audited		
项目经理 Project Manager		
专业负责人 Discipline Responsible		
校对 Checked		
设计 Designed		
绘图 Drawn		
方案 Plan Provided		

江苏筑森建筑设计有限公司  
DESIGN OF CENTURY ARCHITECTURE CO.,LTD.  
筑森设计 甲级设计证书号 甲级A232019393

不得量取图框尺寸施工,如有任何不详尽,请在施工前与设计单位沟通。本图设计的容未经设计单位许可不得在其他地方使用。

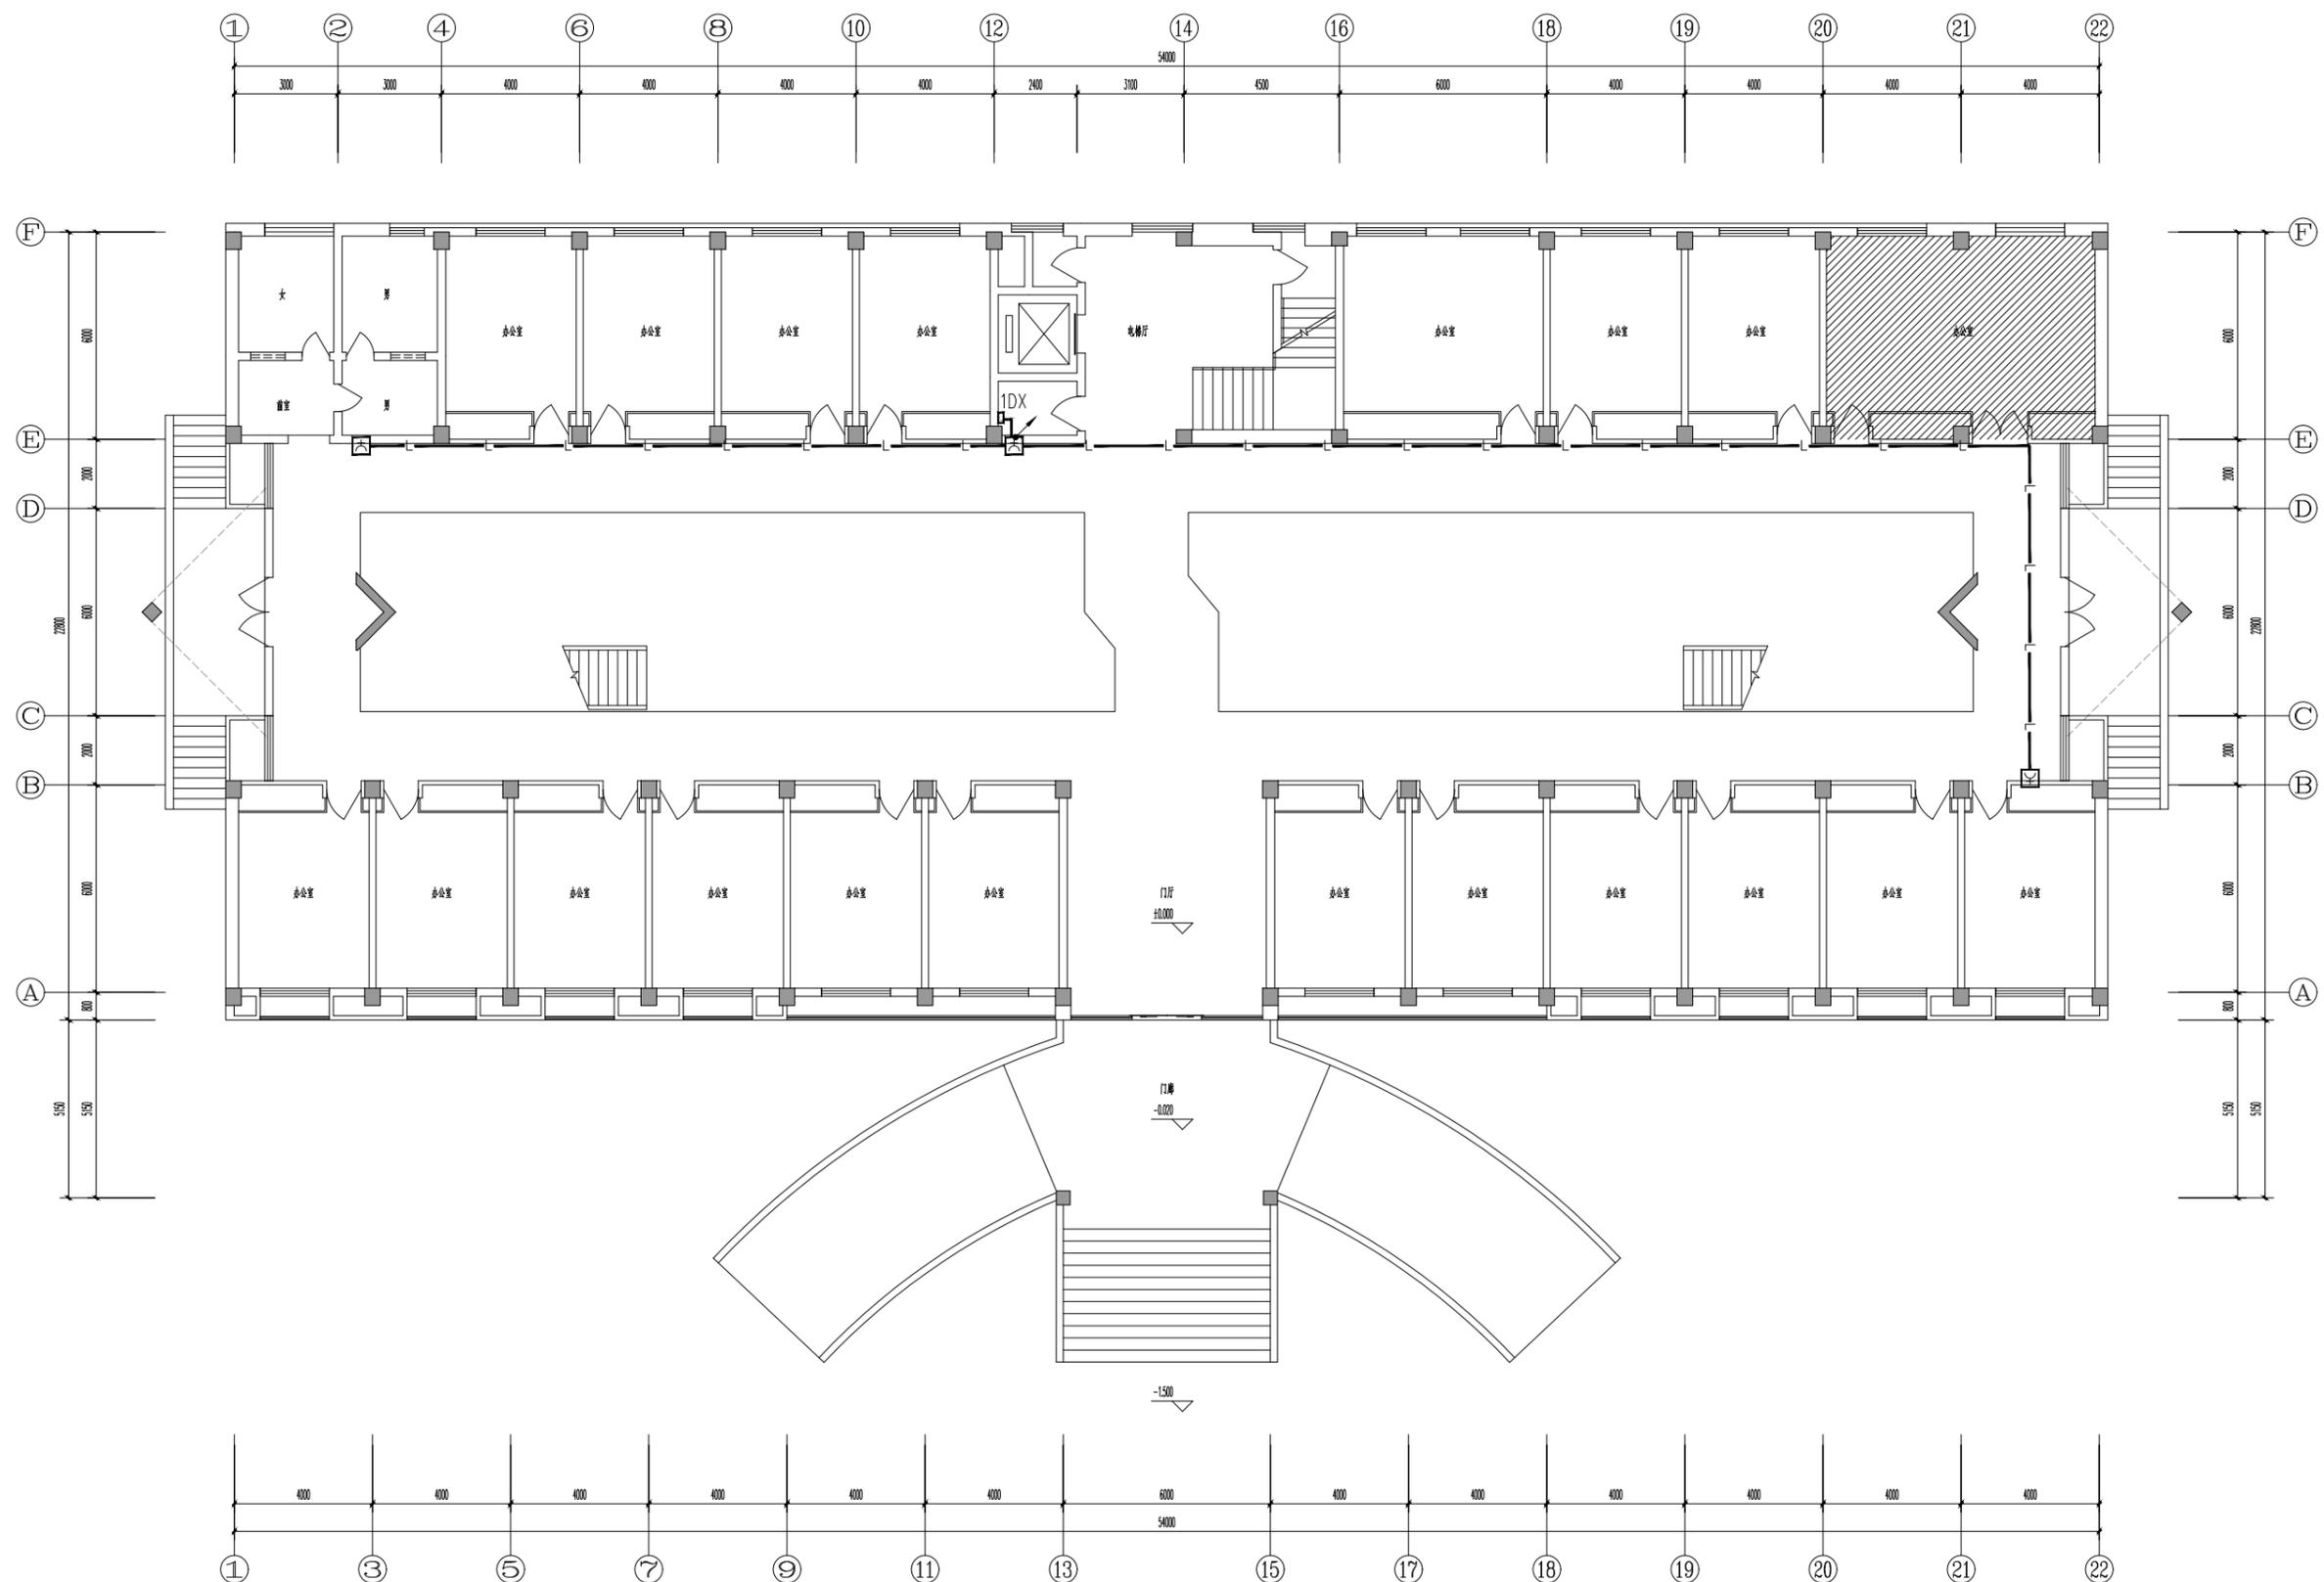

一层消火栓联动平面图 1:100

注册章 (项目负责人)	注册章 (专业负责人)	防火设计自审章	出图章
-------------	-------------	---------	-----

更改版次 Rev.	更改原因 Cause	日期 Date
-----------	------------	---------

注册章 (项目负责人)

注册章 (专业负责人)

防火设计自审章

出图章  
未加章出图章本图无效

建设单位 Client  
无锡锡山区重点建设项目管理中心

项目名称 Project Title  
锡山区政府老楼修缮一期工程-2#

设计编号 SGT2024440  
Project NO. -2#  
比例 1:100

图号 电施-07  
Drawing NO. 日期 2024-06-27


版本号  
Version NO. 总序号  
Serial NO.

图纸名称 Drawing Title  
一层消火栓联动平面图

批准 Approved	签名 Name Typed	签名 Signature
审定 Authorized		
审核 Audited		
项目负责人 Project Manager		
专业负责人 Discipline Responsible		
校对 Checked		
设计 Designed		
绘图 Drawn		
方案 Plan Provided		

江苏筑森建筑设计有限公司  
DESIGN OF CENTURY ARCHITECTURE CO.,LTD.  
筑森设计 甲级设计证书号 甲级A232019393

不得量取图框尺寸施工,如有任何不寻常,请在施工前与设计单位沟通。本图设计的容未经设计单位许可不得在其他地方使用。

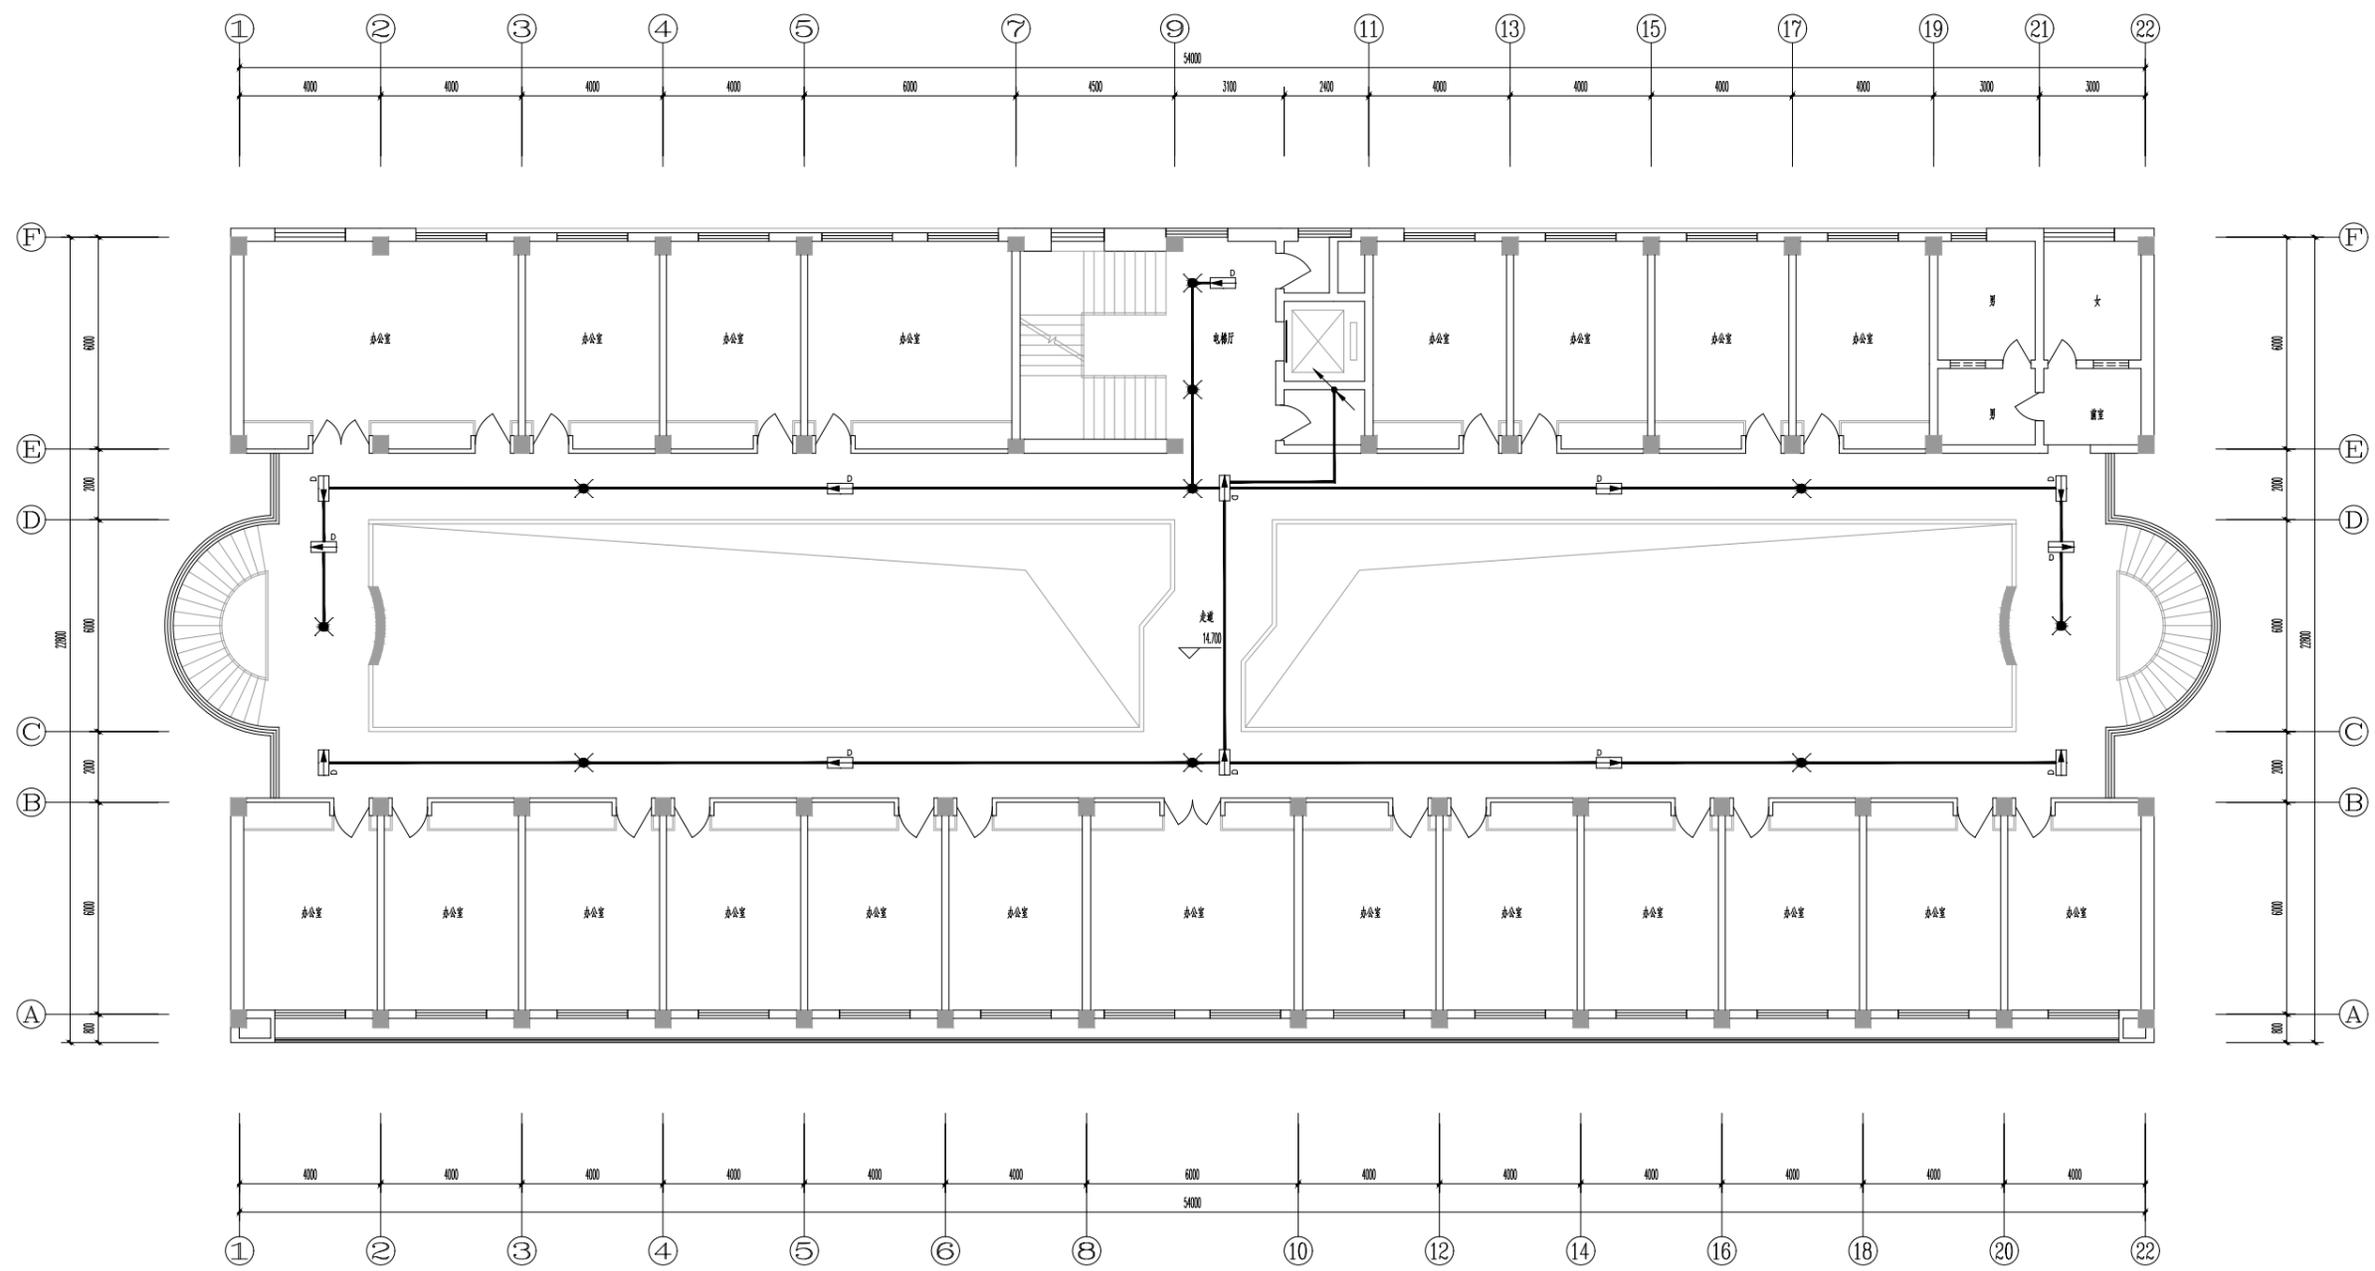

五层应急照明平面图 1:100

更改次数 Rev.	更改原因 Cause	日期 Date

注册章 (项目负责人)

注册章 (专业负责人)

防火设计自审章

出图章

未加盖出图章本图无效

建设单位 Client

无锡锡山区重点建设项目管理中心

项目名称 Project Title

锡山区政府老楼修缮一期工程-3#

设计编号 SGT2024440

图号 比例

电施-06 日期 2024-06-27

版本号 总序号

图纸名称 Drawing Title

五层应急照明平面图


批准	姓名	签名
Approved	Name Typed	Signature
审定		
Authorized		
审核		
Audited		
项目负责人		
Project Manager		
专业负责人		
Discipline Responsible		
校对		
Checked		
设计		
Designed		
绘图		
Drawn		
方案		
Plan Provided		

江苏筑森建筑设计有限公司

DESIGN OF CENTURY ARCHITECTURE CO.,LTD.

筑森设计 甲级设计证书号 甲级A232019393

不得量取图纸尺寸施工,如有任何不详尽,请在施工前与设计单位沟通。本图设计的容未经设计单位许可不得在其他地方使用。

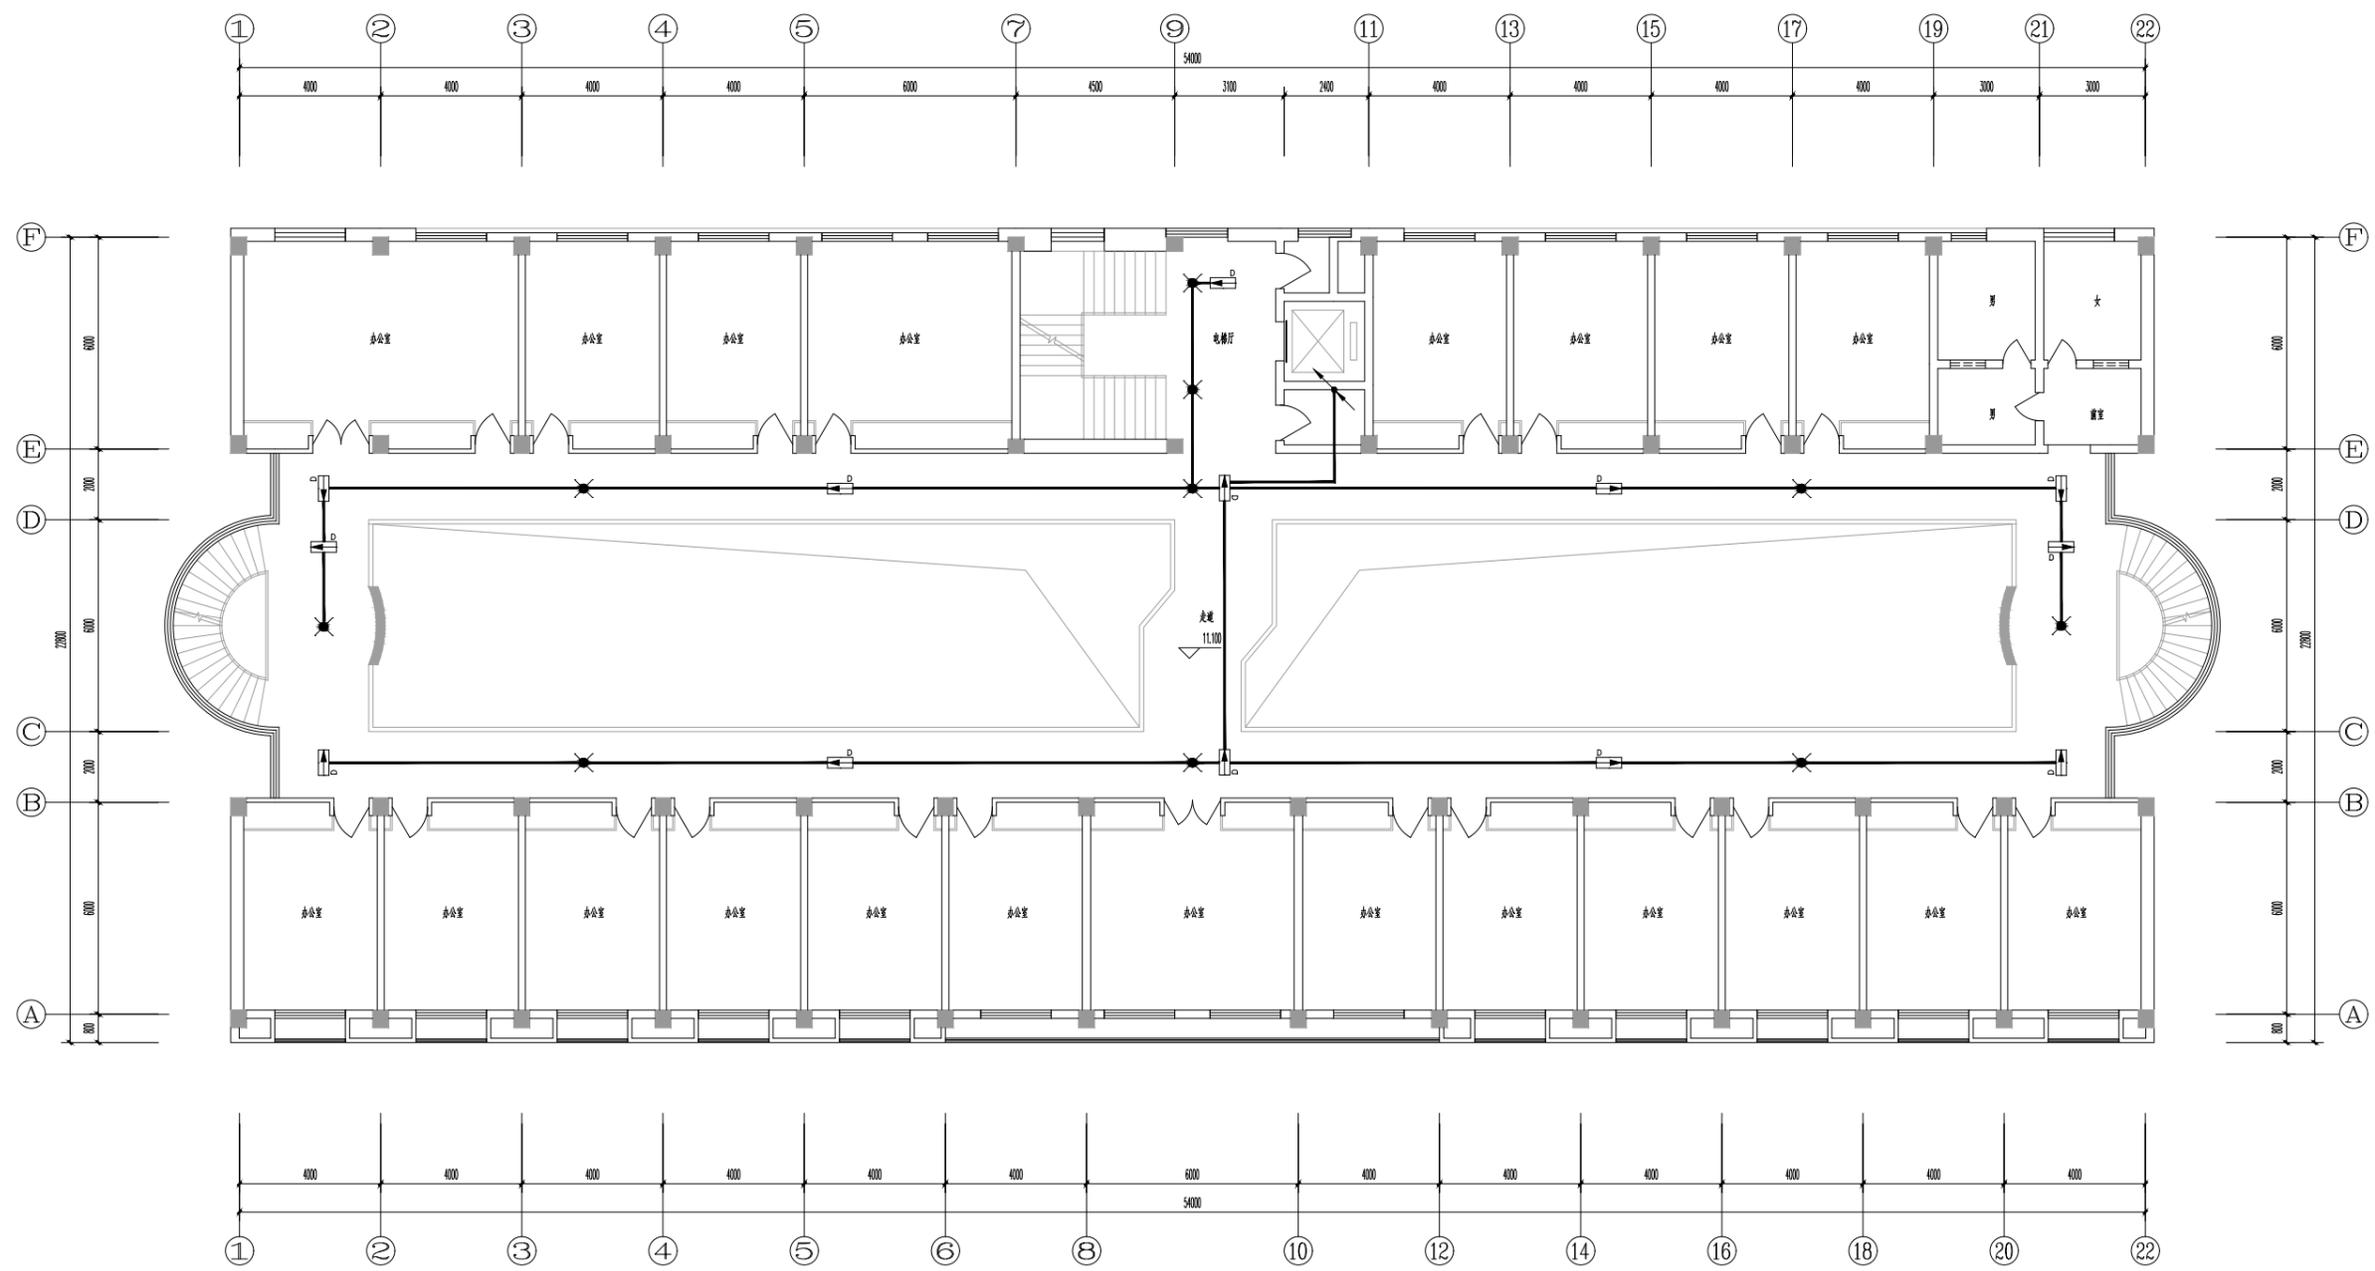

四层应急照明平面图 1:100

更改次数 Rev.	更改原因 Cause	日期 Date

注册章 (项目负责人)

注册章 (专业负责人)

防火设计自审章

出图章

未加章出图章本图无效

建设单位 Client

无锡锡山区重点建设项目管理中心

项目名称 Project Title

锡山区政府老楼修缮一期工程-3#

设计编号 Project NO. SGT2024440

图号 Drawing NO. 电施-05

版本号 Version NO.

比例 Scale 1:100

日期 Date 2024-06-27

图纸名称 Drawing Title

四层应急照明平面图


姓名 Name	签名 Signature
批准 Approved	
审定 Authorized	
审核 Audited	
项目负责人 Project Manager	
专业负责人 Discipline Responsible	
校对 Checked	
设计 Designed	
绘图 Drawn	
方案 Plan Provided	

江苏筑森建筑设计有限公司

DESIGN OF CENTURY ARCHITECTURE CO.,LTD.

筑森设计 甲级设计证书号 甲级A232019393

不得量取图纸尺寸施工,如有任何不详尽处,请在施工前与设计单位沟通。本图设计的容未经设计单位许可不得在其他地方使用。

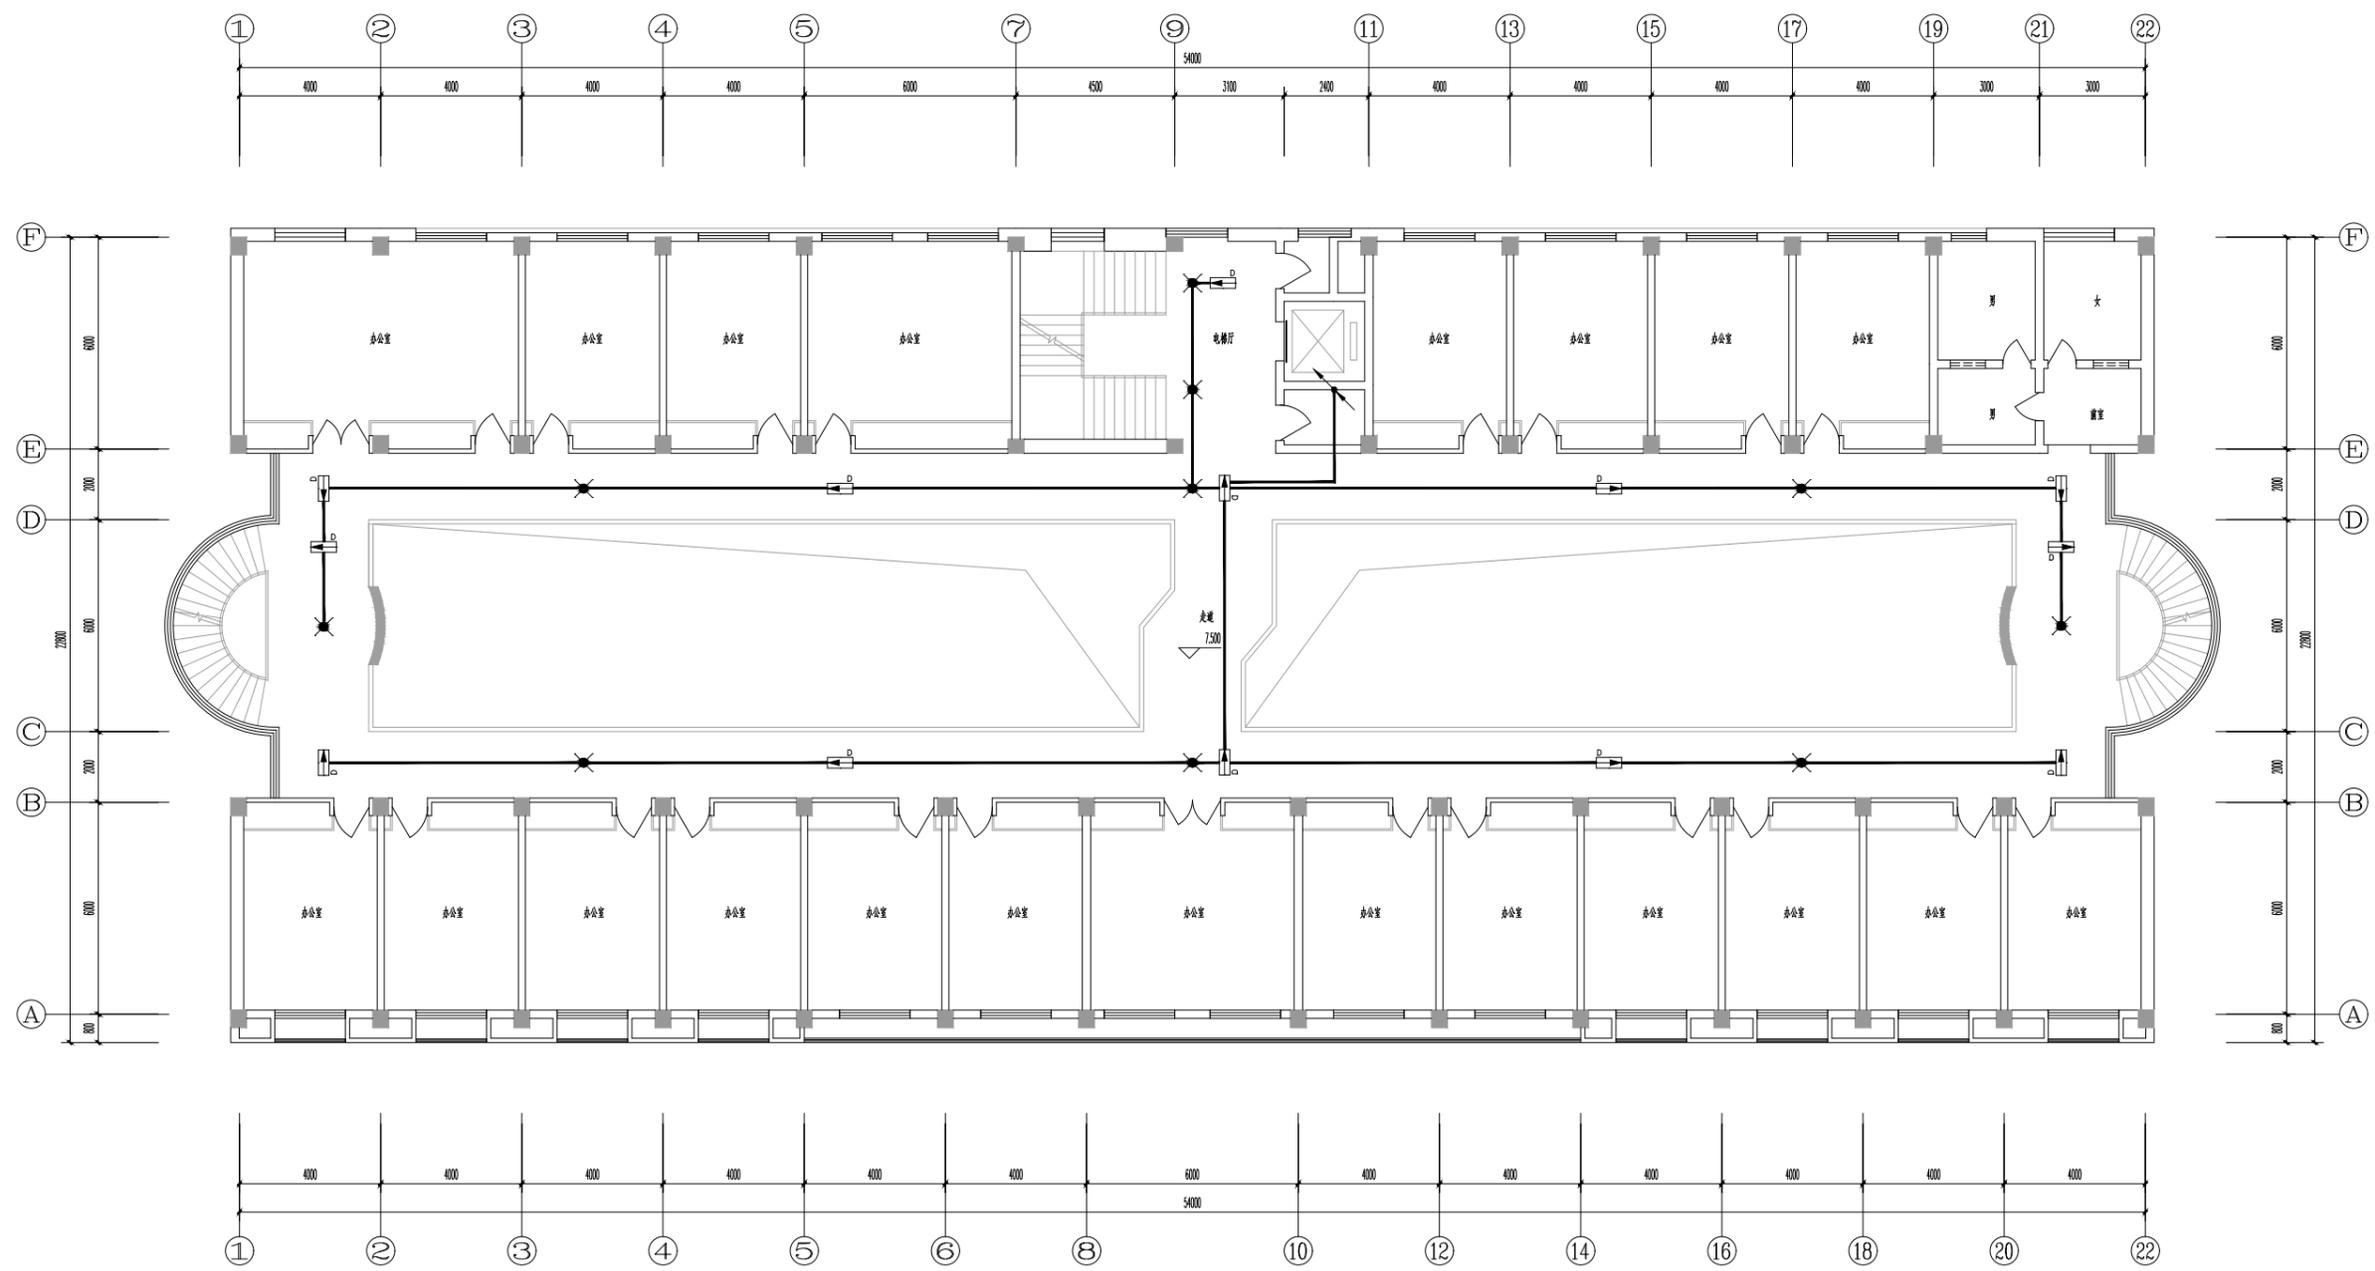

三层应急照明平面图 1:100

更改次数 Rev.	更改原因 Cause	日期 Date

注册章 (项目负责人)

注册章 (专业负责人)

防火设计自审章

出图章

未加章出图章本图无效

建设单位 Client

无锡锡山区重点建设项目管理中心

项目名称 Project Title

锡山区政府老楼修缮一期工程-3#

设计编号 Project NO. SGT2024440

图号 Drawing NO. 地施-04

版本号 Version NO.

图纸名称 Drawing Title

三层应急照明平面图


姓名 Name	姓名 Name	签名 Signature
批准 Approved		
审定 Authorized		
审核 Audited		
项目负责人 Project Manager		
专业负责人 Discipline Responsible		
校对 Checked		
设计 Designed		
绘图 Drawn		
方案 Plan Provided		

江苏筑森建筑设计有限公司

DESIGN OF CENTURY ARCHITECTURE CO.,LTD.

筑森设计 甲级设计证书号 甲级A232019393

不得量取尺寸施工,如有任何不符事宜,请在施工与设计单位沟通。本图设计的容未获设计单位许可不得在其他地方使用。

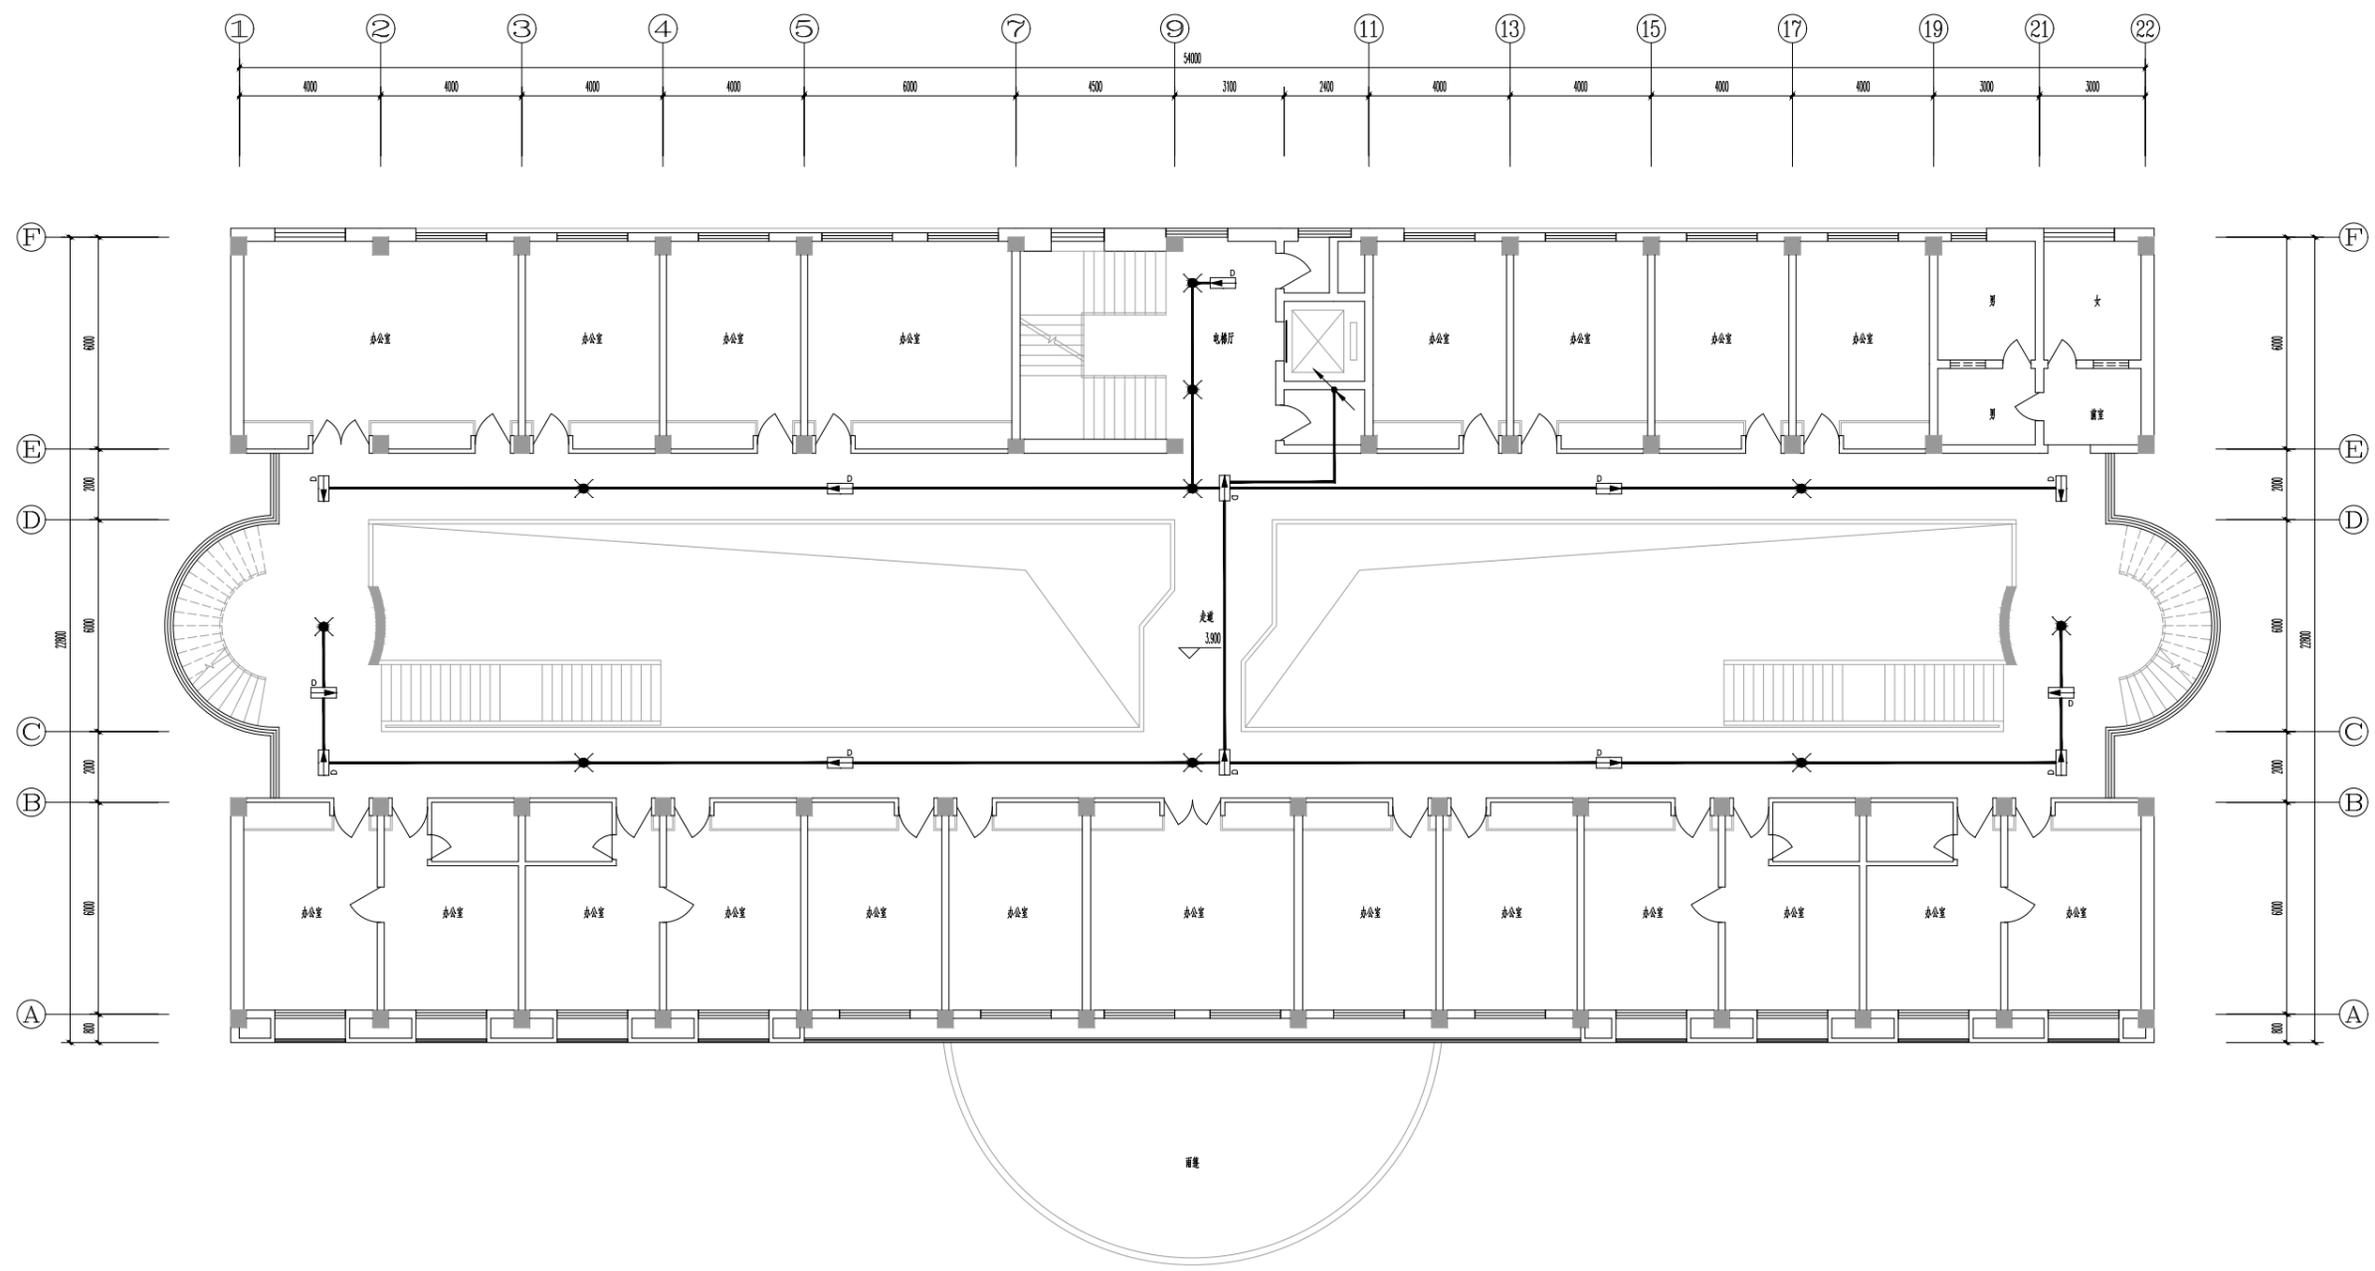

二层应急照明平面图 1:100

Rev.	Rev.	Rev.	Rev.
Rev.	Rev.	Rev.	Rev.

注册章 (项目负责人)

注册章 (专业负责人)

防火设计自审章

出图章  
未加章出图章本图无效

建设单位 Client  
无锡锡山区重点建设项目管理中心

项目名称 Project Title  
锡山区政府老楼修缮一期工程-3#

设计编号 Project NO. SGT2024440  
图号 Drawing NO. 电施-03  
版本号 Version NO.


比例 Scale 1:100  
日期 Date 2024-06-27  
总序号 Serial NO.

图纸名称 Drawing Title  
二层应急照明平面图

批准 Approved	姓名 Name	签名 Signature
审定 Authorized		
审核 Audited		
项目经理 Project Manager		
专业负责人 Discipline Responsible		
校对 Checked		
设计 Designed		
绘图 Drawn		
方案 Plan Provided		

江苏筑森建筑设计有限公司  
DESIGN OF CENTURY ARCHITECTURE CO.,LTD.  
筑森设计 甲级设计证书号 甲级A232019393

不得量取图版尺寸施工,如有任何不详尽,请在施工前与设计单位沟通。本图设计的容未经设计单位许可不得在其他地方使用。

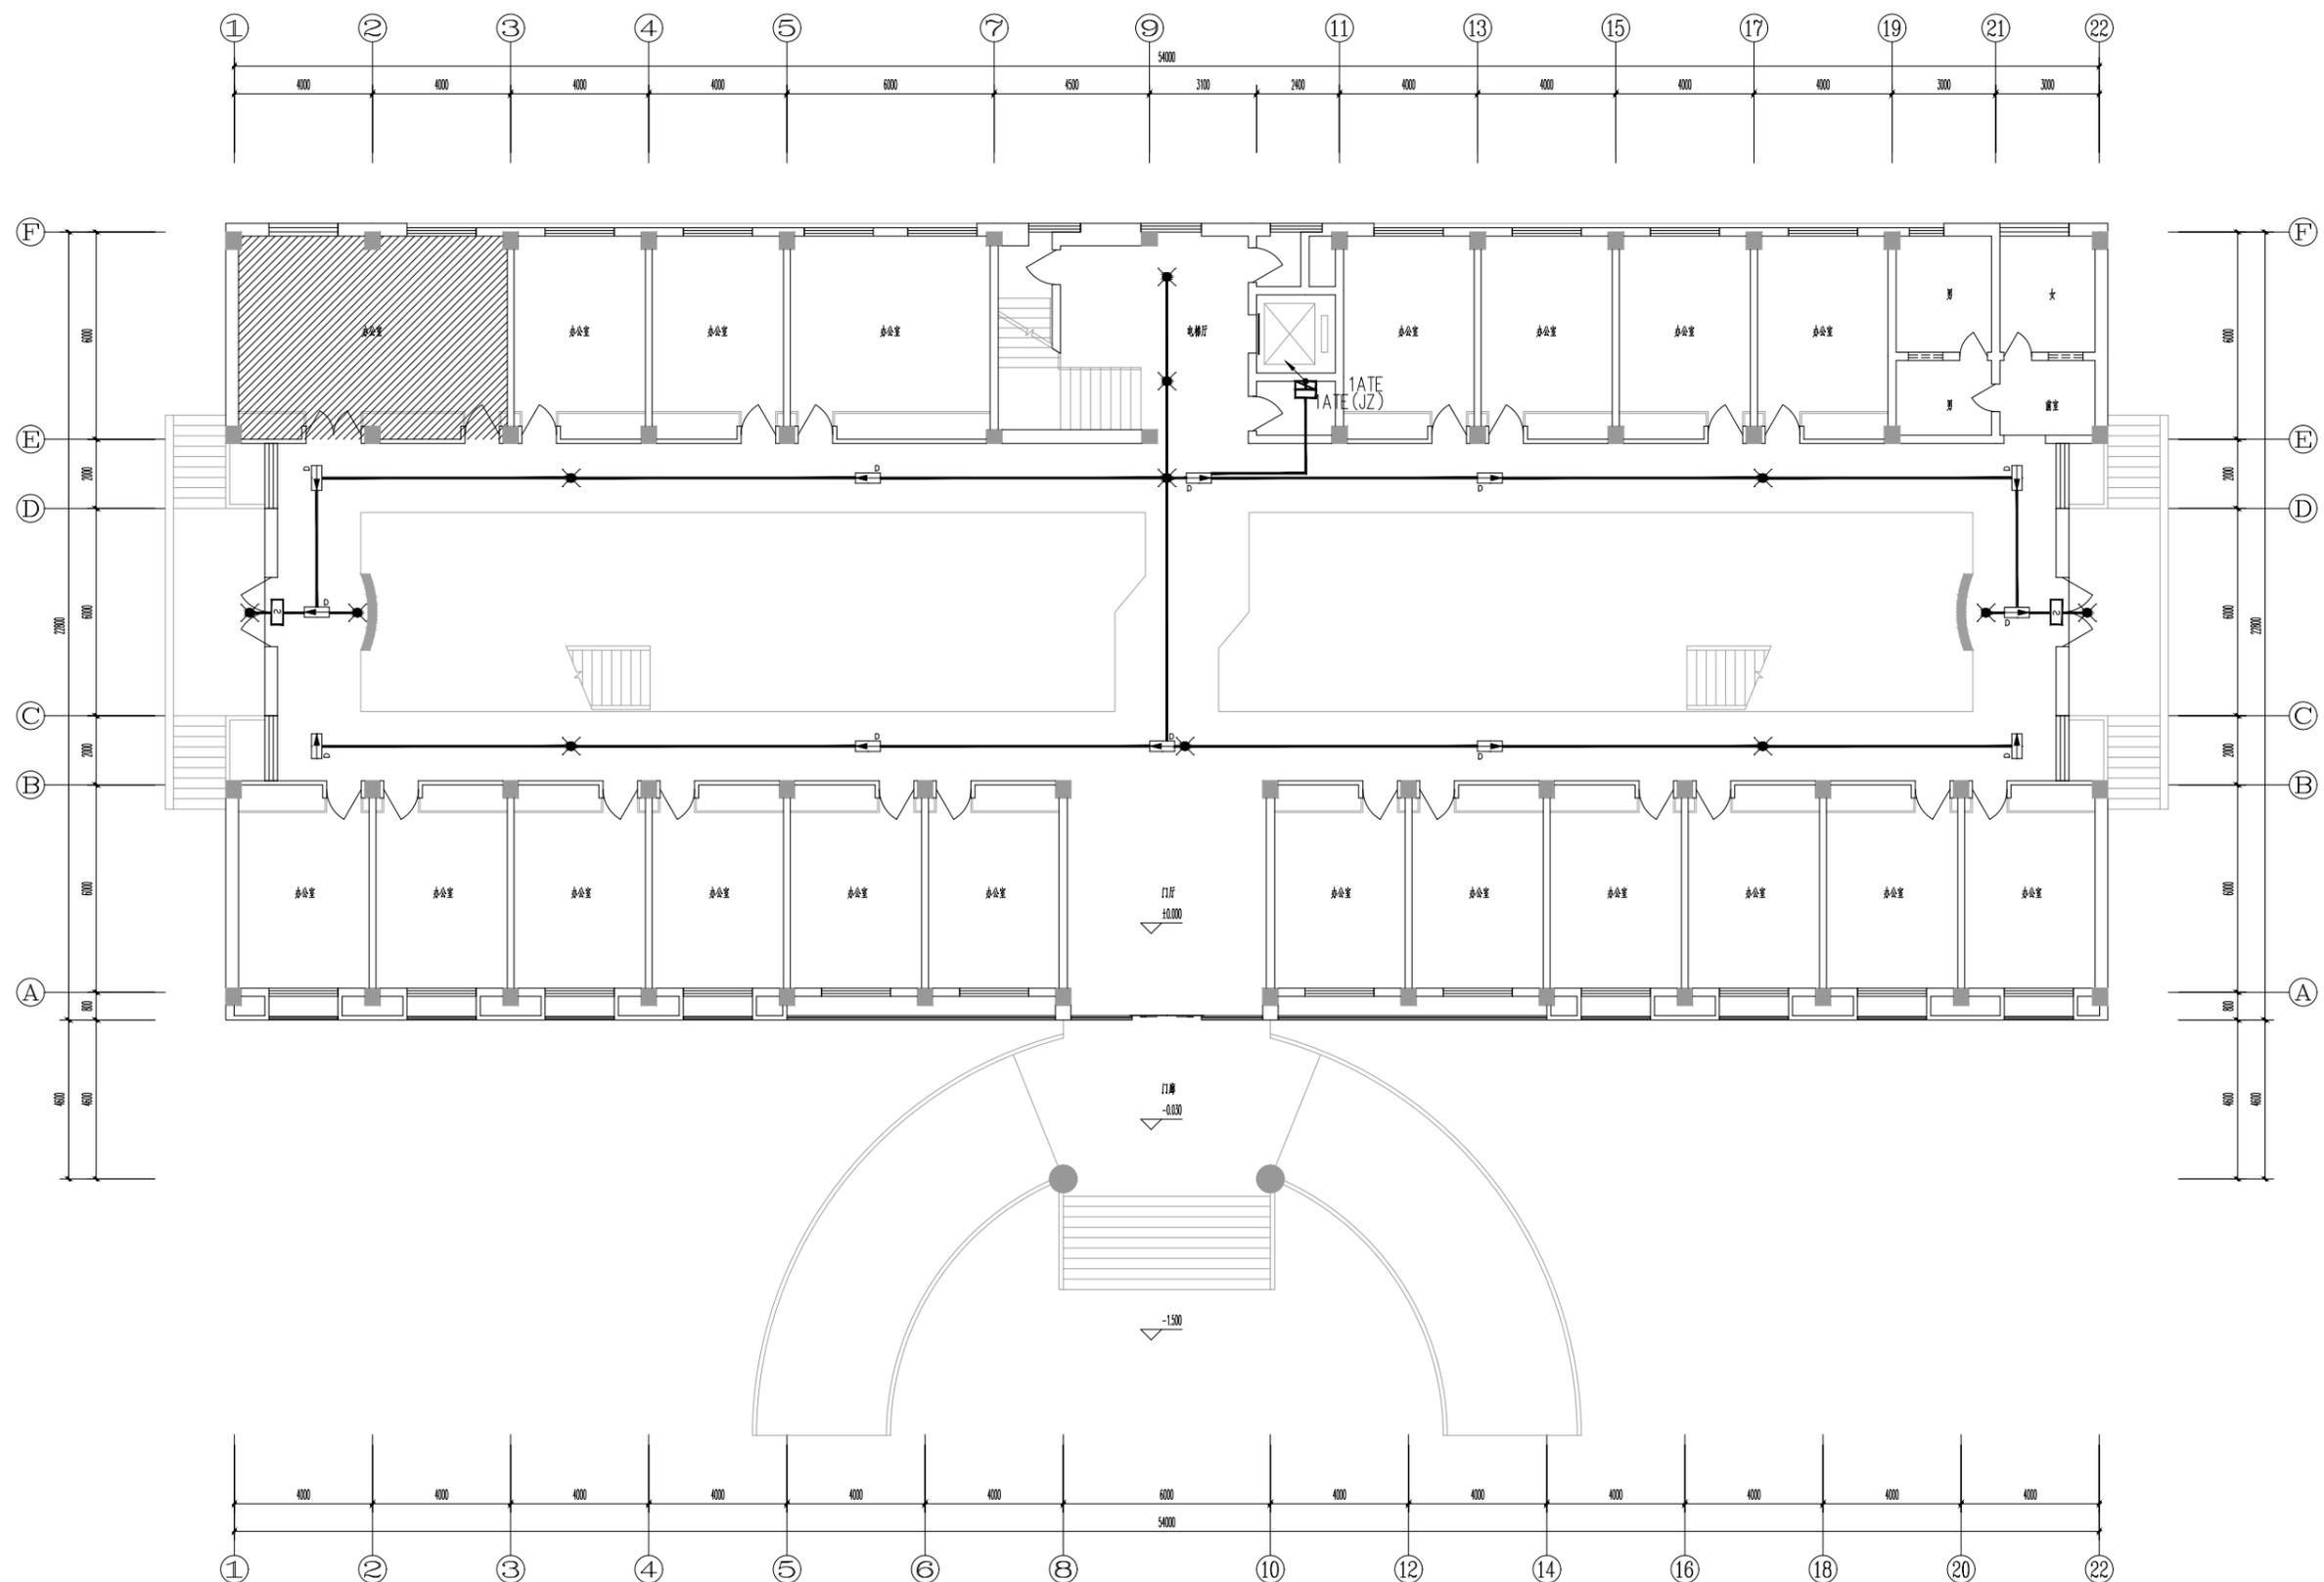

一层应急照明平面图 1:100

更改次数 Rev.	更改原因 Cause	日期 Date

注册章 (项目负责人)

注册章 (专业负责人)

防火设计自审章

出图章

未加章出图章本图无效

建设单位 Client

无锡锡山区重点建设项目管理中心

项目名称 Project Title

锡山区政府老楼修缮一期工程-3#

设计编号 Project NO. SGT2024440

图号 Drawing NO. 电施-02

版本号 Version NO.

图纸名称 Drawing Title

一层应急照明平面图

批准 Approved

审核 Authorized

审校 Audited

项目负责人 Project Manager

专业负责人 Discipline Responsible

校对 Checked

设计 Designed

绘图 Drawn

方案 Plan Provided


江苏筑森建筑设计有限公司

DESIGN OF CENTURY ARCHITECTURE CO.,LTD.

筑森设计 甲级设计证书号 甲级A232019393

不得量取图框尺寸施工,如有任何不详尽处,请在施工前与设计单位沟通。本图设计的容未经设计单位许可不得在其他地方使用。

编号	1ALE (JZ)	型号	规格	高度0.5m	尺寸	参数尺寸: 1800*500*140	防护等级	IP 33
负荷	Pe= 0.6 kW	Kc= 1	cosφ= 0.9		备注	出线回路应设置过流短路保护,电源进线处应设置断路器开关。		
指标	Pf= 0.6 kW	Ij= 3.03 A				设备进出线采用下进下出方式。	加消防设备标志	

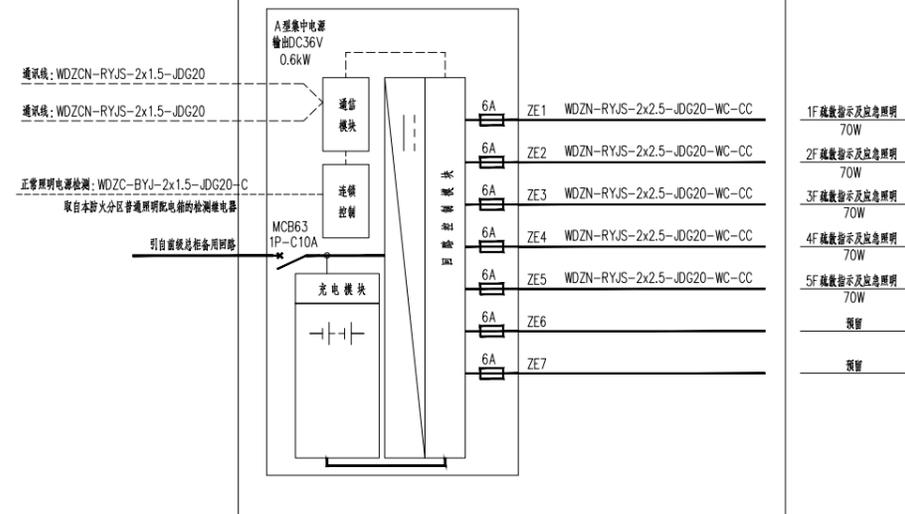

序号	符号	名称	型号及规格	单位	数量	安装方式
1		应急照明集中电源	防护等级IP33 连续供电时间不小于30min+30min	套		明装, 安装高度详见电气设计说明
2		应急照明灯 A型灯具	DC36V 5WLED灯 色温不应低于2700K	盏		吸顶安装
3		吊装单向疏散指示灯(小型) A型灯具	LED灯 TY-BLJC-1LR0E /1WS31B 色温不应低于2700K	盏		吊装, 距地距地3.0m
4		疏散出口标志灯 A型灯具	DC36V 1WLED灯 色温不应低于2700K	盏		明装, 门高0.1m
5		安全出口标志灯 A型灯具	DC36V 1WLED灯 色温不应低于2700K	盏		明装, 门高0.1m

更改次数 Rev.	更改原因 Cause	日期 Date
-----------	------------	---------

注册章 (项目负责人)

注册章 (专业负责人)

防火设计自审章

出图章

未加章出图章本图无效

建设单位 Client

无锡锡山区重点建设项目管理中心

项目名称 Project Title

锡山区政府老楼修缮一期工程-2#

设计编号 Project NO.

SGT2024440

图号 Drawing NO.

电施-01

版本号 Version NO.

日期 Date

2024-06-27


图纸名称 Drawing Title

配电系统图

	姓名 Name Typed	签名 Signature
批准 Approved		
审定 Authorized		
审核 Audited		
项目负责人 Project Manager		
专业负责人 Discipline Responsible		
校对 Checked		
设计 Designed		
绘图 Drawn		
方案 Plan Provided		

江苏筑森建筑设计有限公司  
DESIGN OF CENTURY ARCHITECTURE CO.,LTD.  
筑森设计 甲级设计证书号 甲级A232019393

不得量取图框尺寸施工,如有任何不详尽,请在施工前与设计单位沟通。本图设计的容未经设计单位许可不得在其他地方使用。

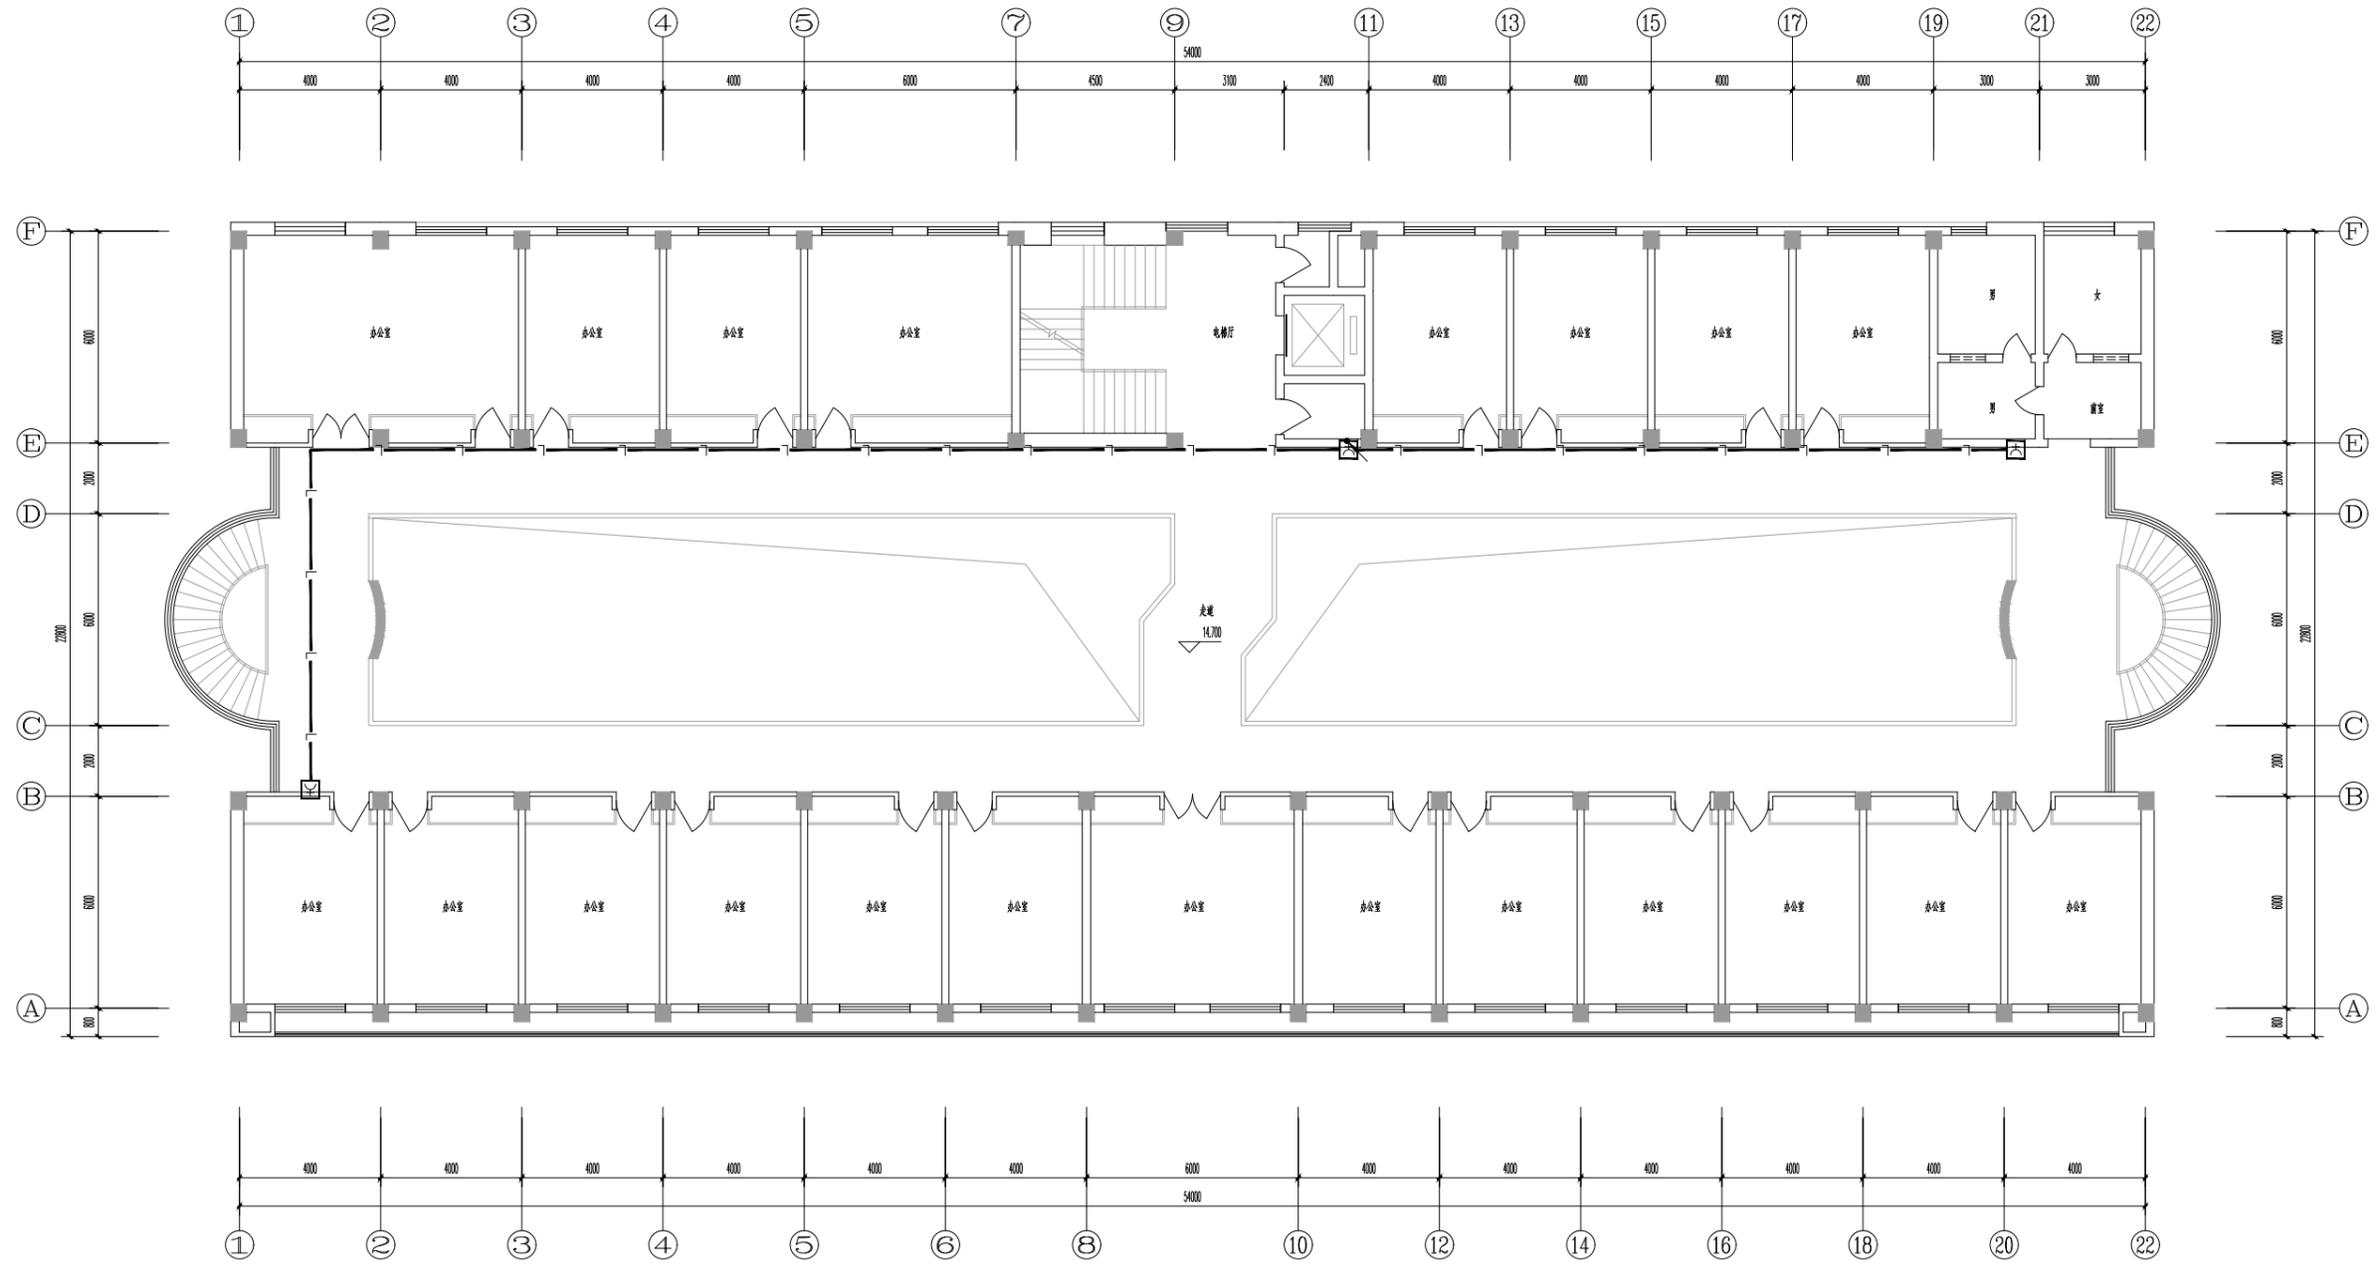

五层消火栓联动平面图 1:100

更改次数 Rev.	更改原因 Cause	日期 Date

注册章 (项目负责人)

注册章 (专业负责人)

防火设计自审章

出图章  
未加章出图章本图无效

建设单位 Client  
无锡锡山区重点建设项目管理中心

项目名称 Project Title  
锡山区政府老楼修缮一期工程-3#

设计编号 Project NO.	SGT2024440	比例 Scale	1:100
图号 Drawing NO.	地施-11	日期 Date	2024-06-27
版本号 Version NO.		总序号 Serial NO.	


图纸名称 Drawing Title

五层消火栓联动平面图

姓名 Name	姓名 Typed	签名 Signature
批准 Approved		
审定 Authorized		
审核 Audited		
项目负责人 Project Manager		
专业负责人 Discipline Responsible		
校对 Checked		
设计 Designed		
绘图 Drawn		
方案 Plan Provided		

江苏筑森建筑设计有限公司  
DESIGN OF CENTURY ARCHITECTURE CO.,LTD.  
筑森设计 甲级设计证书号 甲级A232019393

不得量取图框尺寸施工,如有任何不详尽,请在施工前与设计单位沟通。本图设计的容未经设计单位许可不得在其他地方使用。

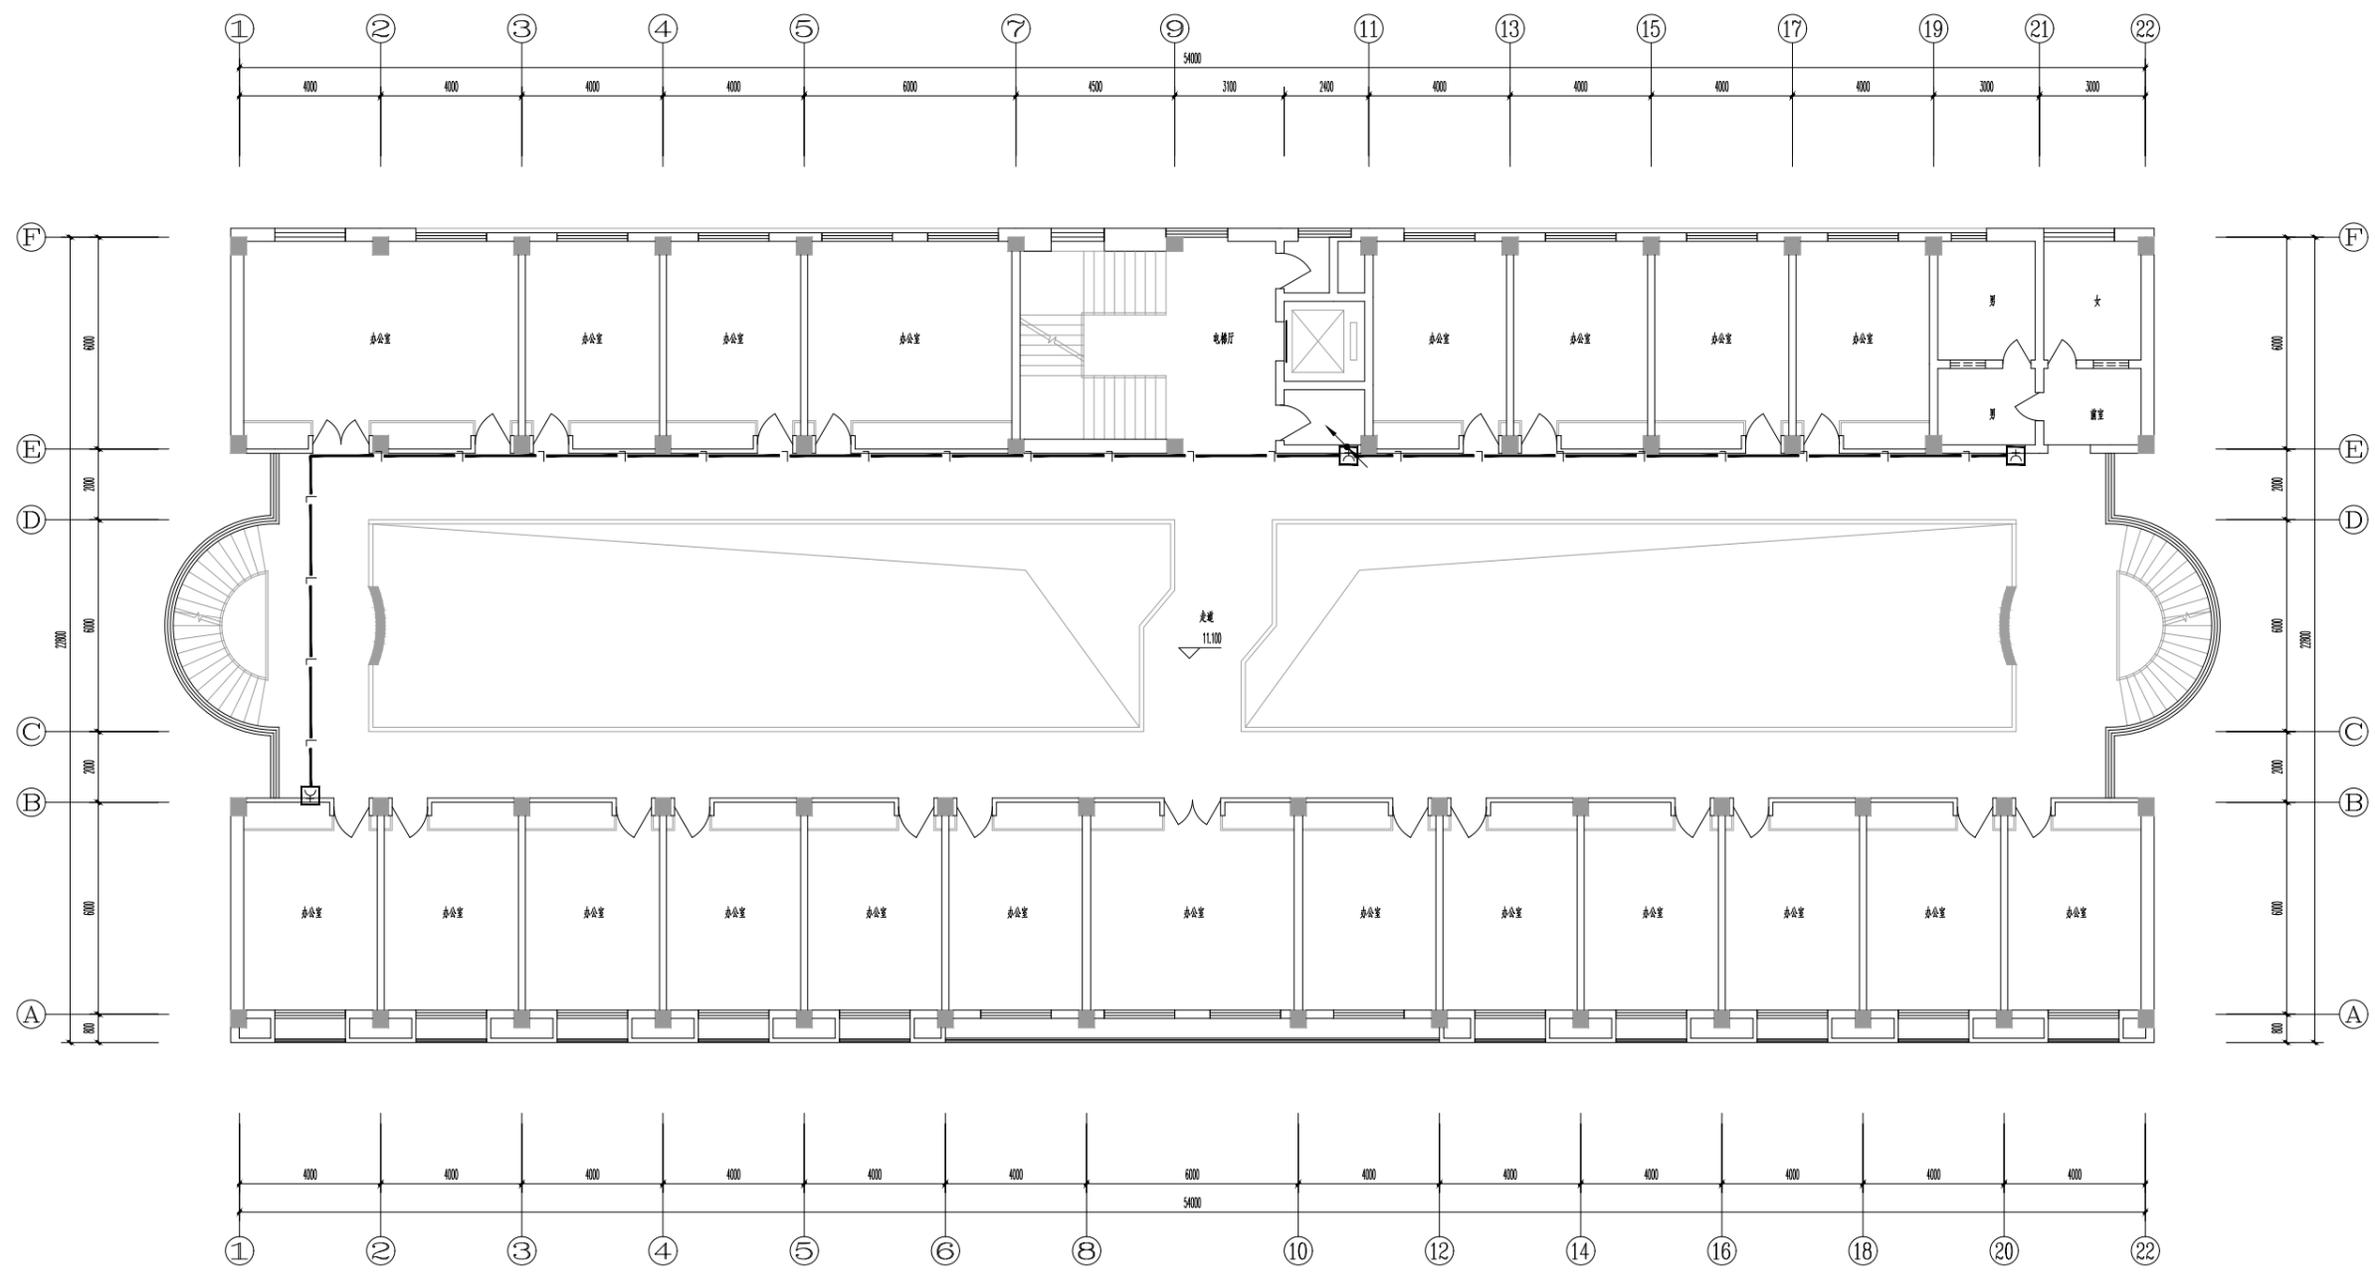

四层消火栓联动平面图 1:100

更改次数 Rev.	更改原因 Cause	日期 Date

注册章 (项目负责人)

注册章 (专业负责人)

防火设计自审章

出图章  
未加章出图章本图无效

建设单位 Client  
无锡锡山区重点建设项目管理中心

项目名称 Project Title  
锡山区政府老楼修缮一期工程-3#

设计编号 Project NO.	SGT2024440	比例 Scale	1:100
图号 Drawing NO.	电施-10	日期 Date	2024-06-27
版本号 Version NO.		总序号 Serial NO.	


图纸名称 Drawing Title

四层消火栓联动平面图

姓名	签名
Name Typed	Signature
批准 Approved	
审定 Authorized	
审核 Audited	
项目负责人 Project Manager	
专业负责人 Discipline Responsible	
校对 Checked	
设计 Designed	
绘图 Drawn	
方案 Plan Provided	

江苏筑森建筑设计有限公司  
DESIGN OF CENTURY ARCHITECTURE CO.,LTD.  
筑森设计 甲级设计证书号 甲级A232019393

不得量取尺寸施工,如有任何不妥事宜,请在施工前与设计单位沟通。本图设计的内容未经设计单位许可不得在其他地方使用。

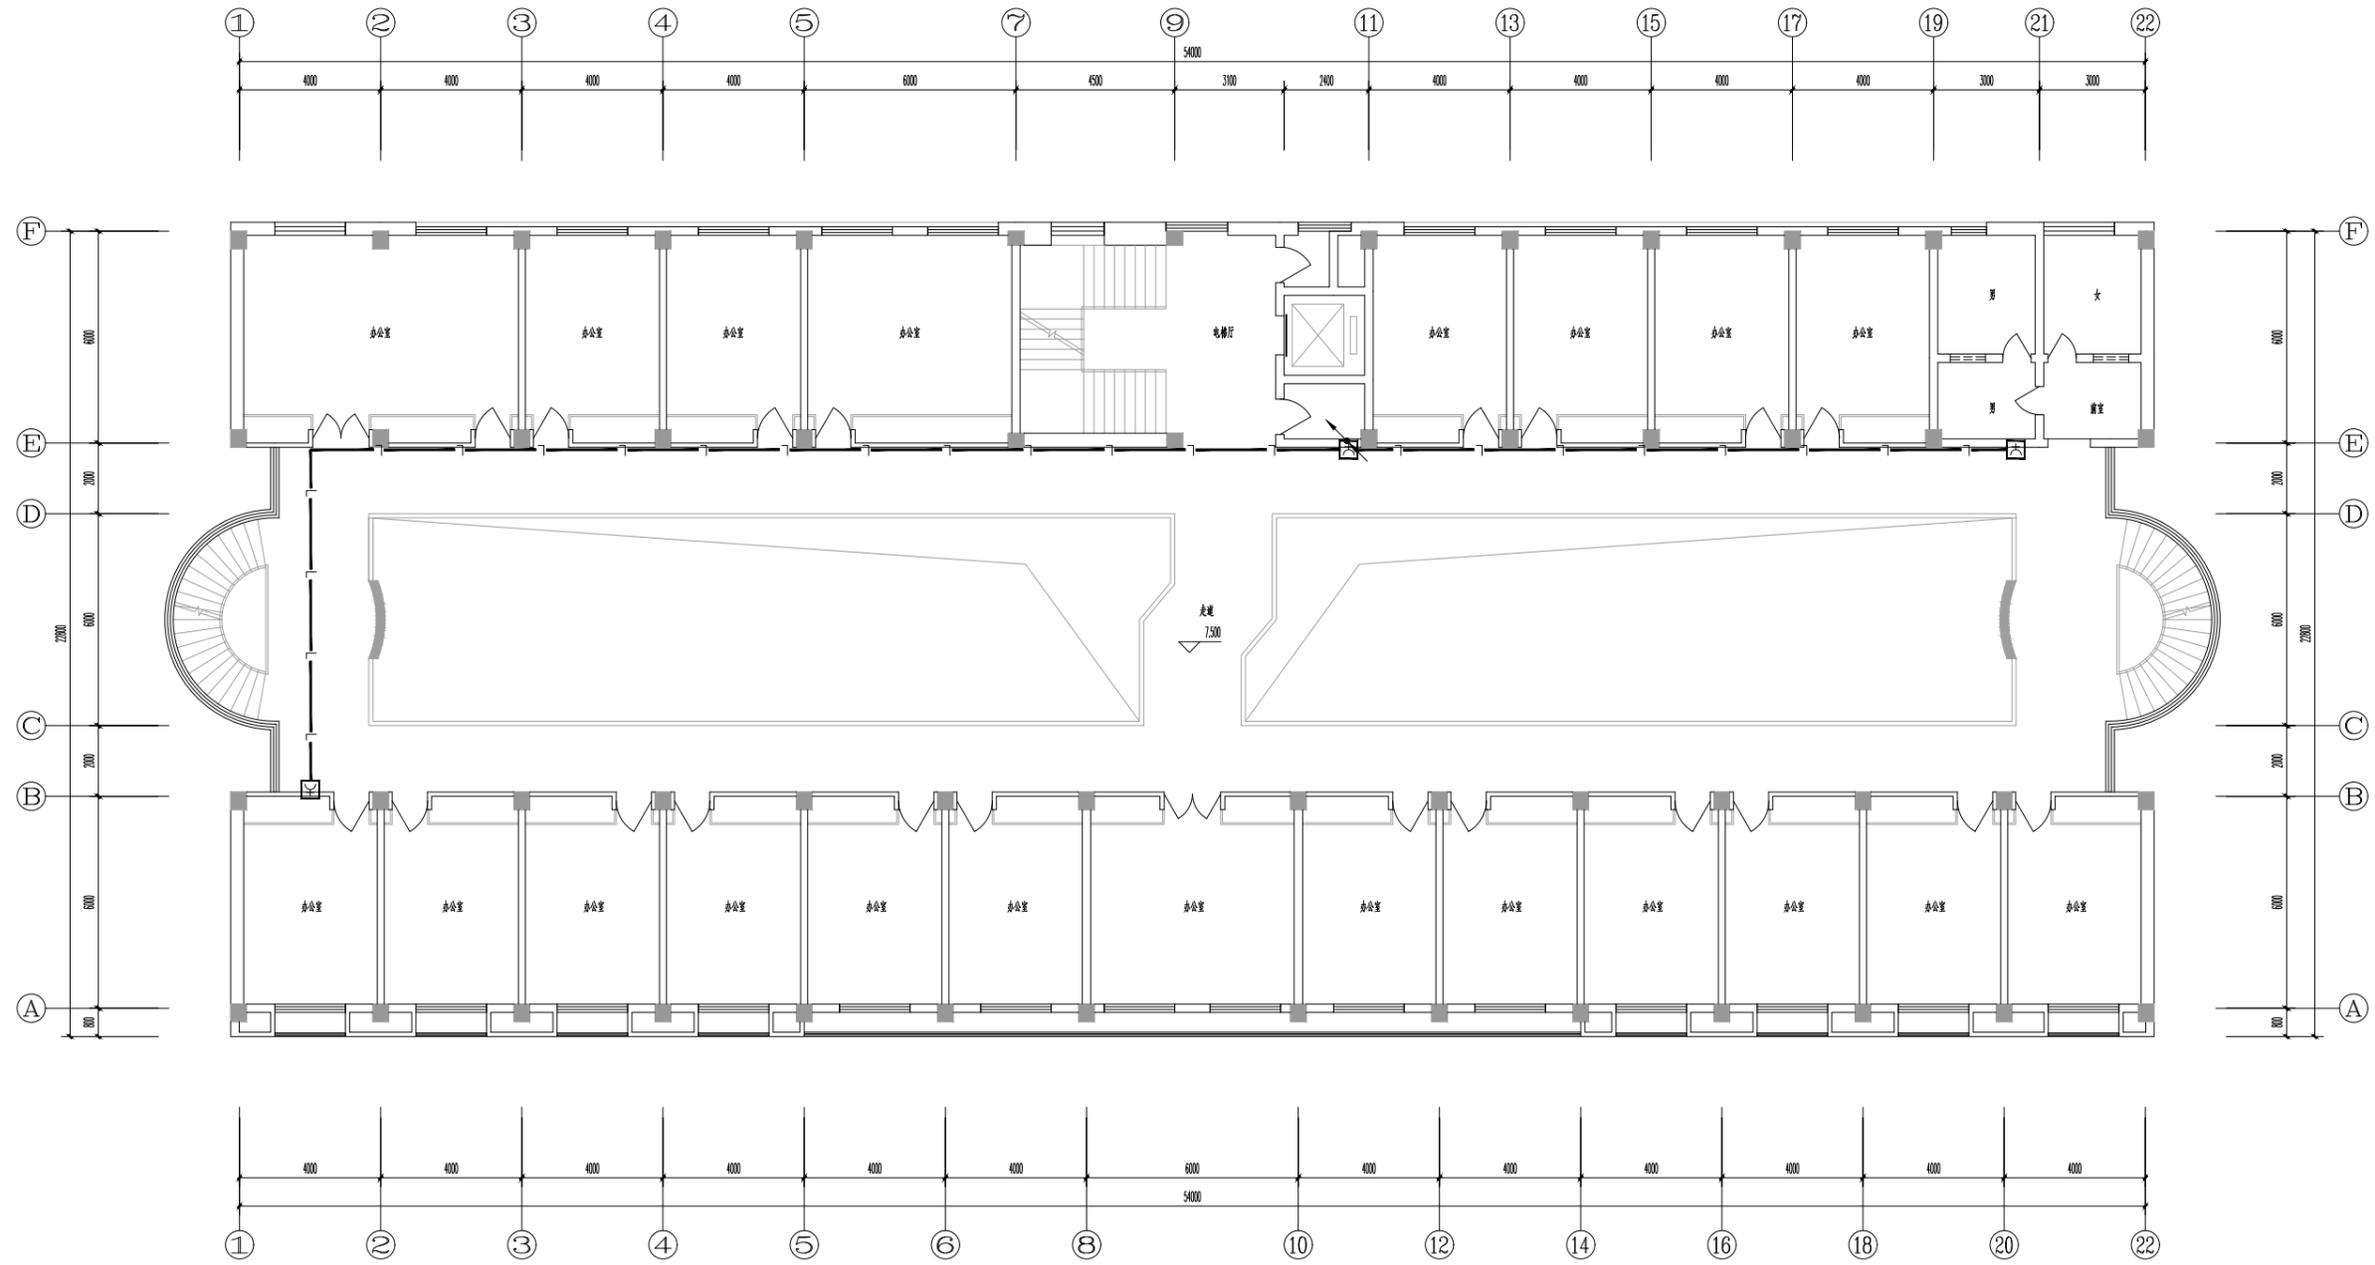

三层消火栓联动平面图 1:100

更改次数 Rev.	更改原因 Cause	日期 Date

注册章 (项目负责人)

注册章 (专业负责人)

防火设计自审章

出图章

未加章出图章本图无效

建设单位 Client

项目名称 Project Title

设计编号 Project NO.

图号 Drawing NO.

版本号 Version NO.

图纸名称 Drawing Title

姓名 Name Typed

签名 Signature

批准 Approved

审定 Authorized

审核 Audited

项目负责人 Project Manager

专业负责人 Discipline Responsible

校对 Checked


设计 Designed

绘图 Drawn

方案 Plan Provided

江苏筑森建筑设计有限公司  
DESIGN OF CENTURY ARCHITECTURE CO.,LTD.  
筑森设计 甲级设计证书号 甲级A232019393

不得量取图框尺寸施工,如有任何不详尽,请在施工与设计单位沟通。本图设计的容未经设计单位许可不得在其他地方使用。

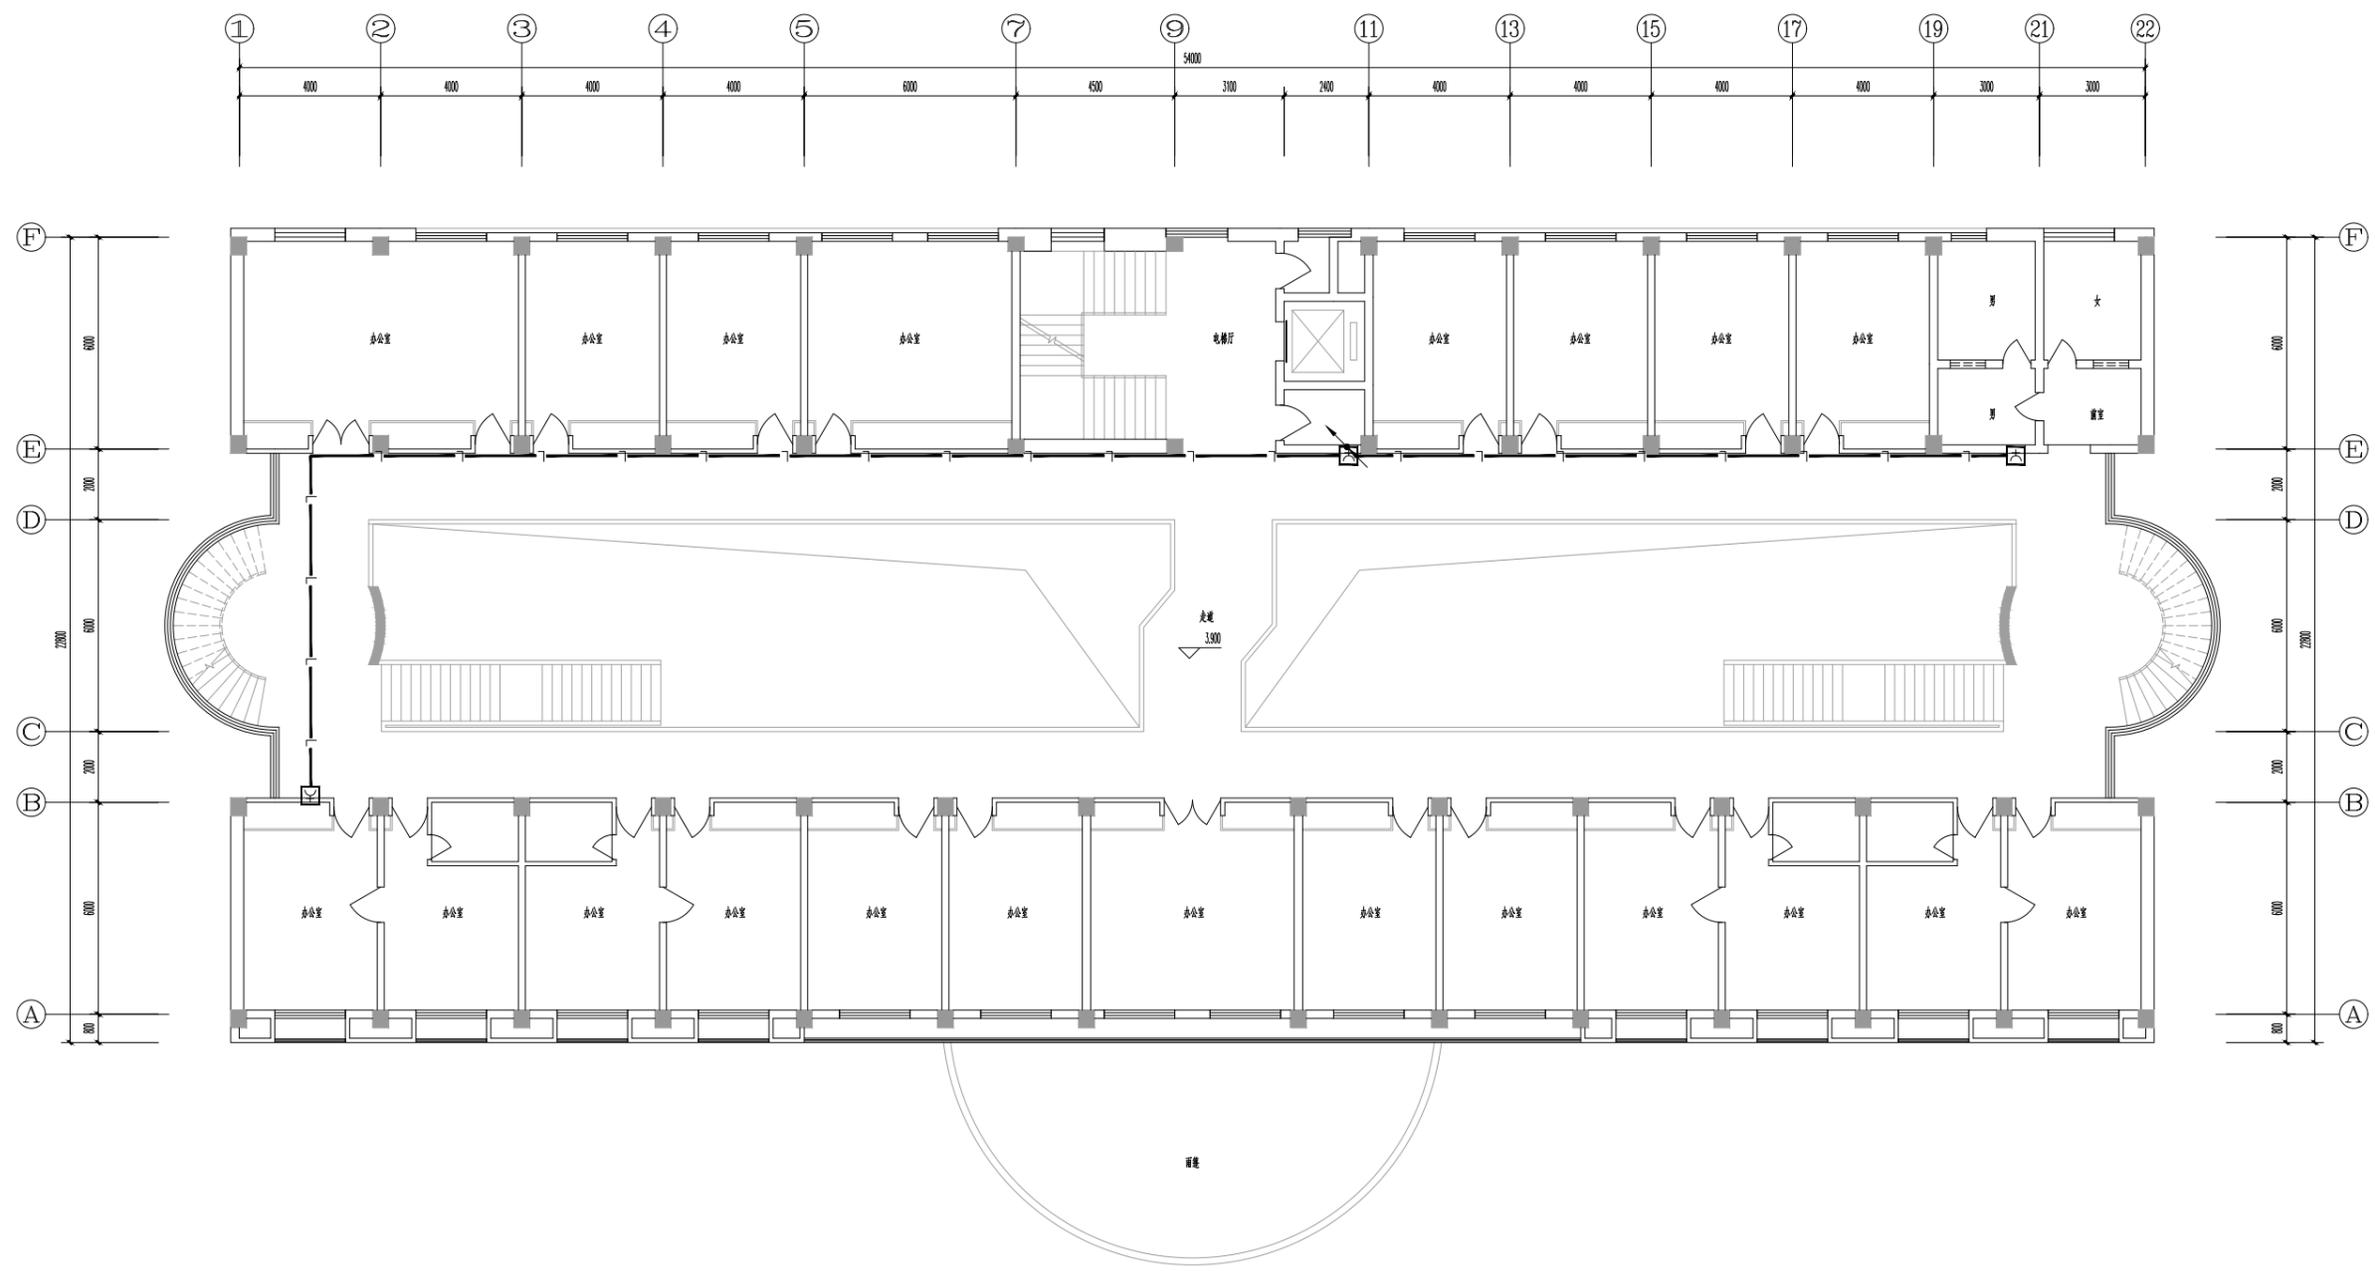

二层消火栓联动平面图 1:100

更改次数 Rev.	更改原因 Cause	日期 Date

注册章 (项目负责人)

注册章 (专业负责人)

防火设计自审章

出图章

未加章出图章本图无效

建设单位 Client

无锡锡山区重点建设项目管理中心

项目名称 Project Title

锡山区政府老楼修缮一期工程-3#

设计编号 SGT2024440

Project NO. -3#

图号 电施-08

Drawing NO. Date 2024-06-27

版本号

Version NO. 总序号

Serial NO.

图纸名称 Drawing Title

二层消火栓联动平面图

姓名 Name

Type

Signature

批准 Approved

审定 Authorized

审核 Audited

项目经理 Project Manager

专业负责人 Discipline Responsible

校对 Checked

设计 Designed

绘图 Drawn


方案 Plan Provided

江苏筑森建筑设计有限公司

DESIGN OF CENTURY ARCHITECTURE CO.,LTD.

筑森设计 甲级设计证书号 甲级A232019393

不得量取图框尺寸施工,如有任何不详尽,请在施工前与设计单位沟通。本图设计的内容未经设计单位许可不得在其他地方使用。

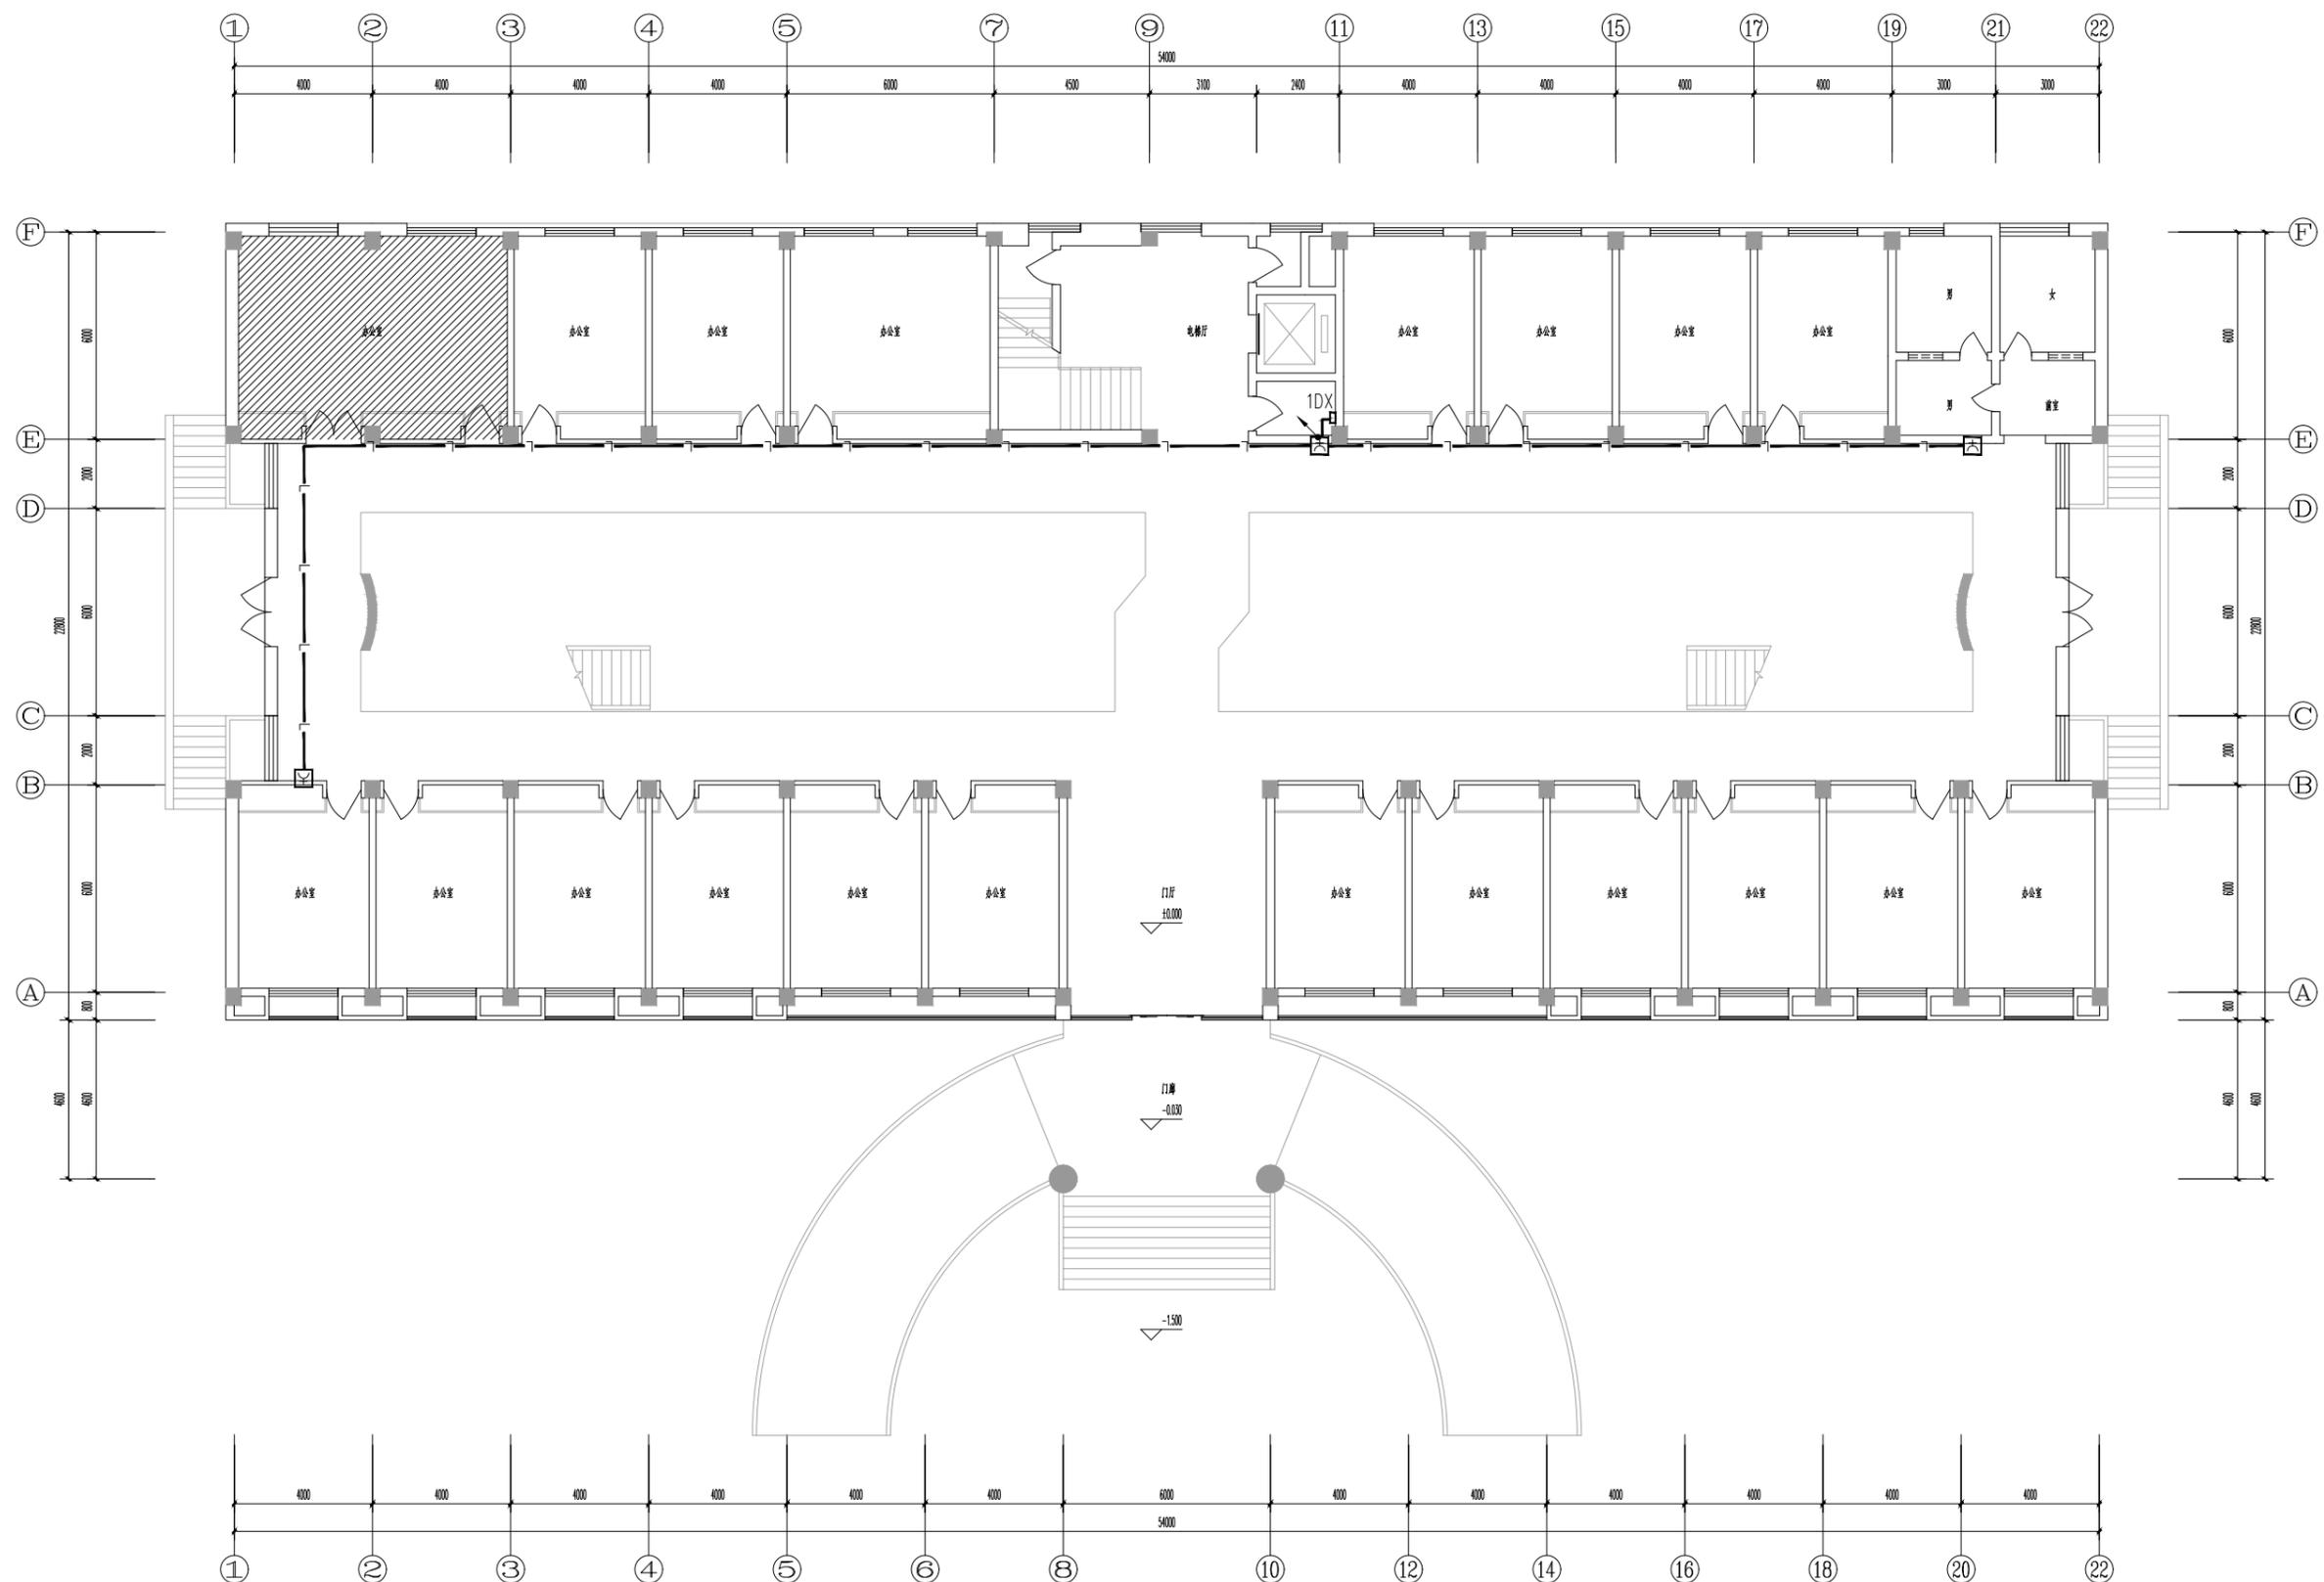

一层消火栓联动平面图 1:100

更改版次 Rev.	更改原因 Cause	日期 Date

注册章 (项目负责人)

注册章 (专业负责人)

防火设计自审章

出图章

未加章出图章本图无效

建设单位 Client

无锡锡山区重点建设项目管理中心

项目名称 Project Title

锡山区政府老楼修缮一期工程-3#

设计编号 Project NO. SGT2024440

图号 Drawing NO. 电施-07

版本号 Version NO.

图纸名称 Drawing Title

一层消火栓联动平面图

批准 Approved

审核 Audited

项目负责 Project Manager

专业负责 Discipline Responsible

设计 Design

绘图 Draw

方案 Plan Provided

江苏筑森建筑设计有限公司  
DESIGN OF CENTURY ARCHITECTURE CO.,LTD.  
筑森设计 甲级设计证书号 甲级A232019393