



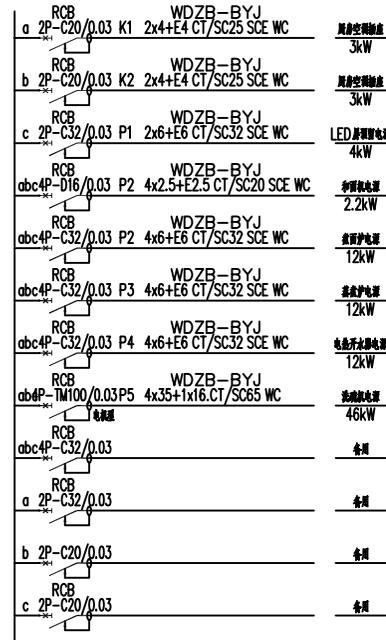

型号	IFAP-CF	型号	WDZB-BYJ	尺寸	2x2.5+E2.5CT/SC20	绝缘等级	IP3X
负荷	Pe=156.00kW	Kc=0.60	cosφ=0.85	备注	照度电柜, 配用0.2号, 作为参考, 原图由业主提供并签字。		
额定	Pf= 9.4 kW	IF= 167 A					

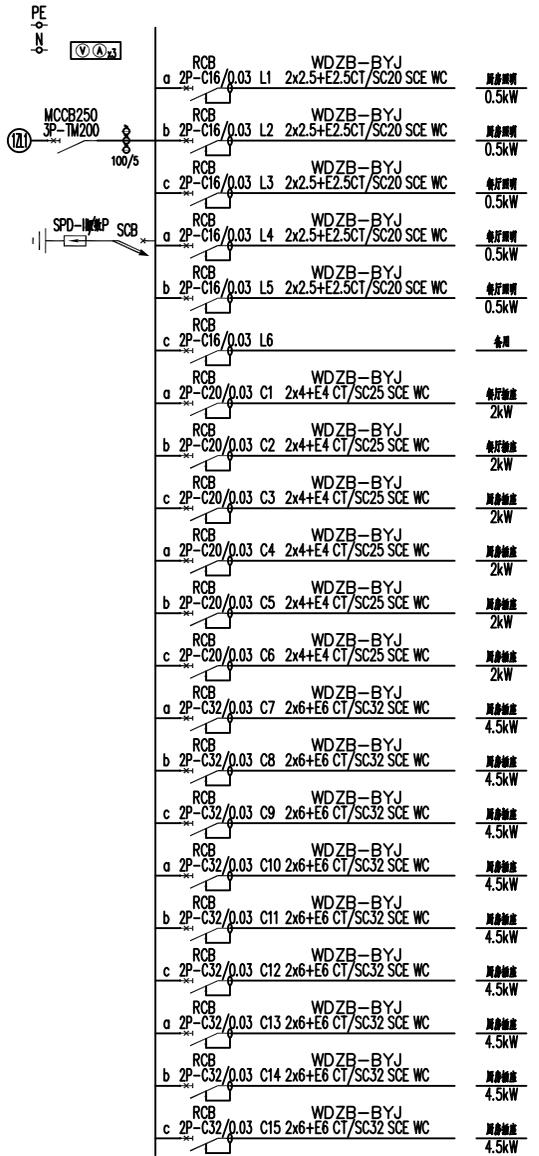


会签 Joint Check up

总图		给排水	
建筑		暖通	
结构		电气	

备注 Notes

- \* 本图版的版权, 属中设计集团有限公司所有, 不得用于本工程以外范围。
- \* 本图版需手续齐全方可用于施工。

平面示意 Plane Diagram

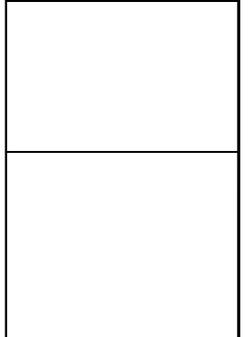

设计号: JOB NO.

建设单位: CLIENT

连云港艺术学校

工程名称: PROJECT TITLE

连云港市艺术学校电气维修改造

子项名称: SUB ITEM

品三公寓

图名: DRAWING TITLE

电气系统图

注册执业栏 REGISTERED ARCHITECT

姓名: 李建明

注册证书号码: DG136000224

注册印章号码: 6102289-DG004

审定 APPROVED BY

审核 CHECKED BY

设计总负责人 PROJECT LEADER

专业负责人 DISCIPLINE CHIEF

校对 CHECKED BY

设计 DESIGNED BY

出图签章 STAMP FOR DRAWING COMPLETED


版次: A

图别: 方案 图号: DS-03/04

比例: 1:100 日期: 2025-06


本图须经本公司出图签章, 否则一律无效

型号	1AL1	额定电压	额定电流	额定功率	额定容量	额定电压	额定容量
额定功率	Pe= 35.00 kW	Kc= 0.90	cosφ= 0.85	备注	下等电压1.8米		
额定容量	Pf= 32 kW	If= 56 A					

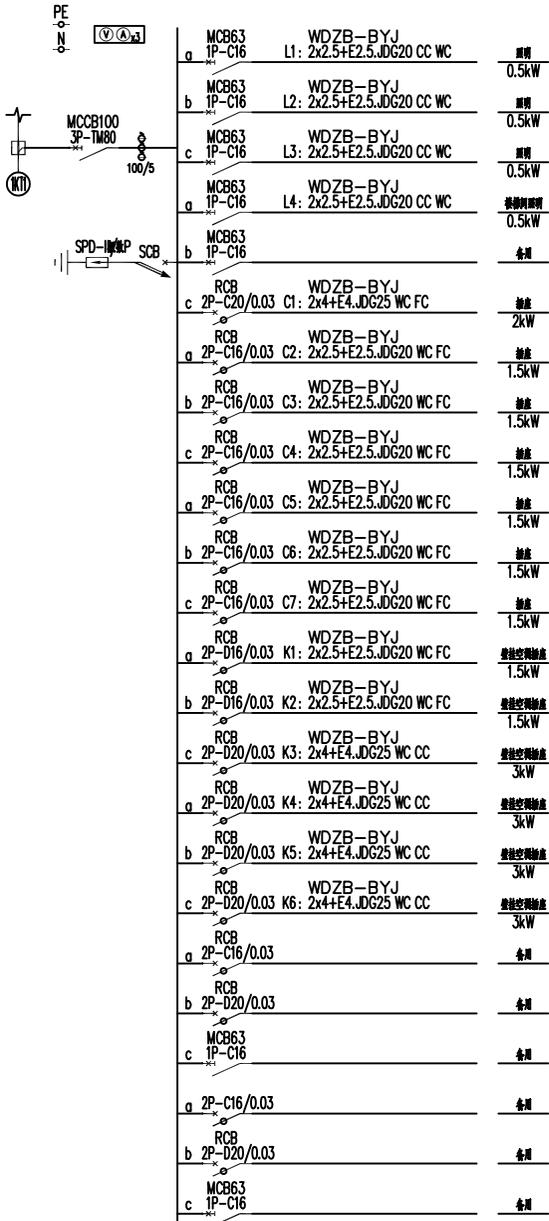

会签 Joint Check up	
总图	给排水
建筑	暖通
结构	电气
备注 Notes	
* 本图版的版权, 属中设计集团有限公司所有, 不得用于本工程以外范围.	
* 本图版需手续齐全方可用于施工.	
平面示意 Plane Diagram	
设计号:	JOB NO.
建设单位	CLIENT
连云港艺术学校	
工程名称:	PROJECT TITLE
连云港市艺术学校电气维修改造	
子项名称:	SUB ITEM
传达楼	
图名:	DRAWING TITLE
电气系统图	
注册执业栏 REGISTERED ARCHITECT	
姓名:	李建明
注册证书号码:	DG135000224
注册印章号码:	6102289-DG004
审定	APPROVED BY
审核	CHECKED BY
设计总负责人	PROJECT LEADER
专业负责人	DISCIPLINE CHIEF
校对	CHECKED BY
设计	DESIGNED BY
出图签章 STAMP FOR DRAWING COMPLETED	
版次:	A
图别: 方案	图号: DS-01
比例: 1:100	日期: 2025-06
本图须加盖本公司出图签章, 否则一律无效	



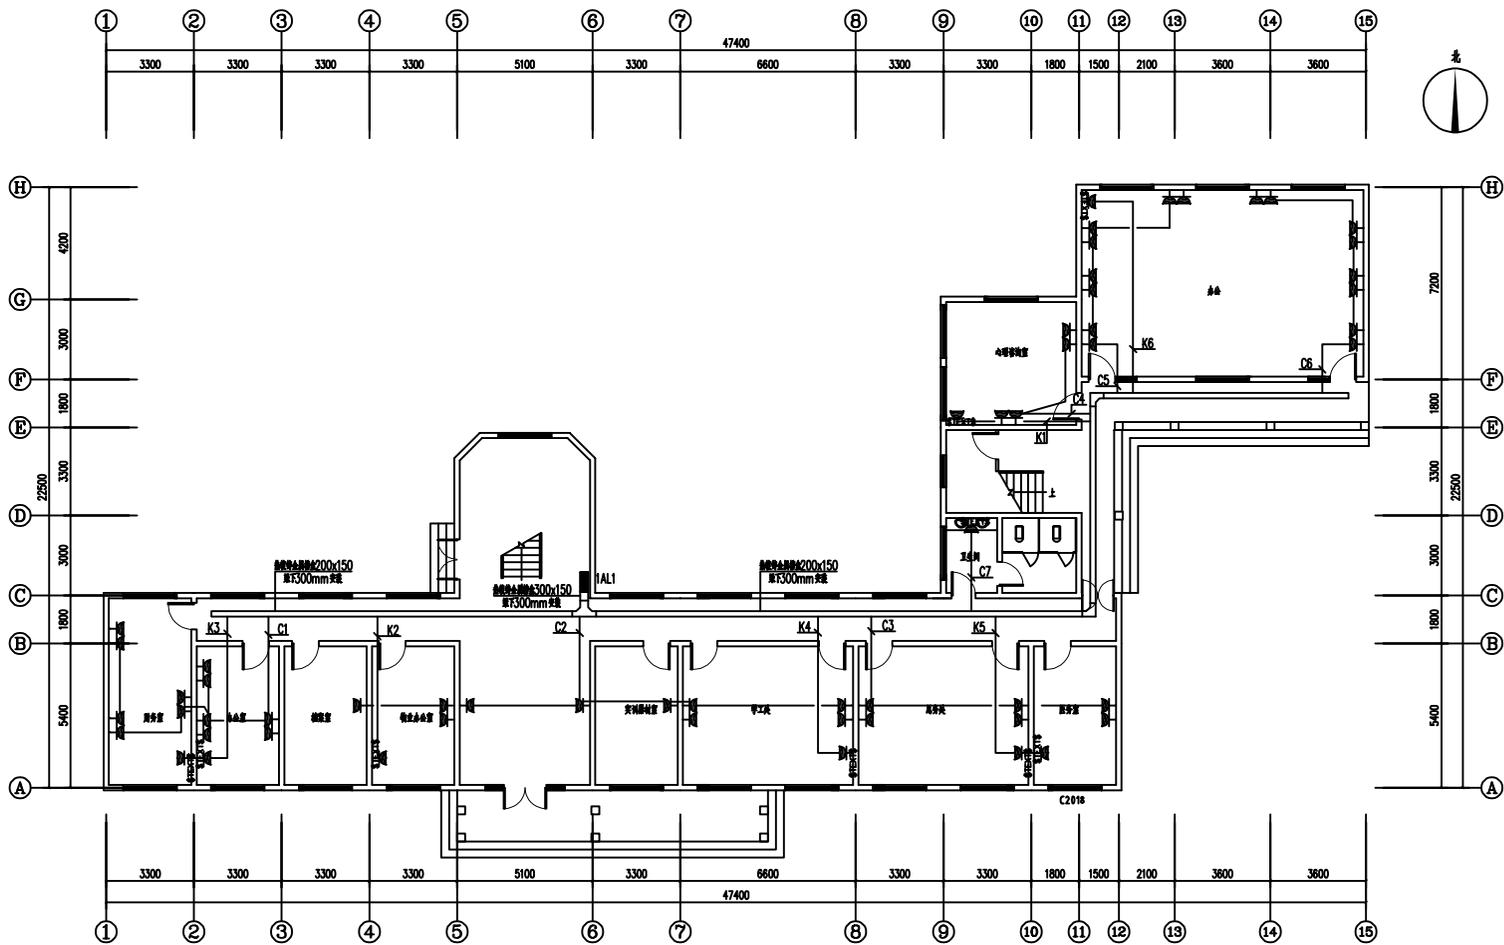

一层插座平面图 1:100

■ 会签 Joint Check up	
日期	给排水
建筑	暖通
结构	电气

■ 备注 Notes

- \* 本图按图例, 属中设计集团有限公司所有, 不得用于本工程以外范围。
- \* 本图按图例齐全方可用于施工。

■ 平面图例 Plane Diagram


设计号:	J08-03
建设单位:	CL1001
工程名称:	PROJECT TITLE
连云港市艺术学校电气维修改造	
子项名称:	SUB TITLE
名称:	DRAWING TITLE
一层照明平面图	

注册执业证	REGISTERED ARCHITECT
姓名:	姓名
注册证号:	注册证号
执业印章号:	执业印章号
设计负责人	设计负责人
设计日期	设计日期
设计	设计
日期	日期

出图签字	STAMP FOR DRAWING COMPLETED
图次:	A
图号:	图号
日期:	日期
比例:	比例


本图按图例本公司出图签字, 否则一律无效

型号	1AL1	型号	保护级或脱扣	速度	尺寸	额定电压	防护等级	IP3X
负荷	Pe= 35.00 kW	Kc= 0.90	cosφ= 0.85	备注	下海电缆1.8米			
额定	Pf= 32 kW	If= 56 A						

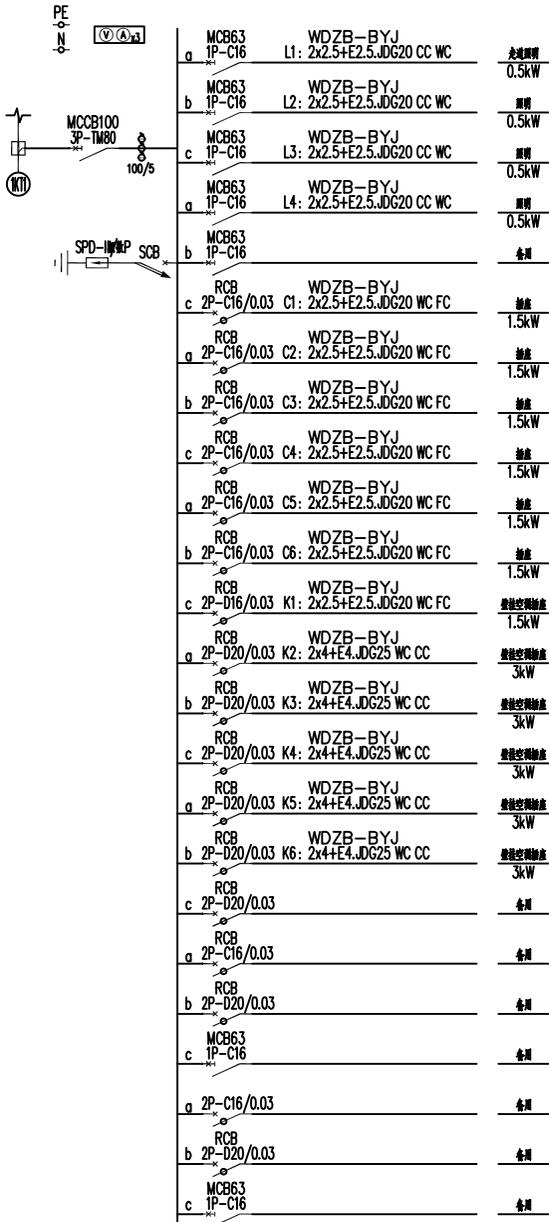


会签 Joint Check up	
总图	给排水
建筑	暖通
结构	电气
备注 Notes	
* 本图纸的版权, 属中核设计集团有限公司所有, 不得用于本工程以外范围.	
* 本图纸需手续齐全方可用于施工.	
平面示意 Plane Diagram	
设计号:	JOB NO.
建设单位	CLIENT
连云港艺术学校	
工程名称:	PROJECT TITLE
连云港市艺术学校电气维修改造	
子项名称:	SUB ITEM
吉余楼	
图名:	DRAWING TITLE
电气系统图	
注册执业栏 REGISTERED ARCHITECT	
姓名:	李建明
注册证书号码:	DG135000224
注册印章号码:	6102289-DG004
审定	APPROVED BY
审核	CHECKED BY
设计总负责人	PROJECT LEADER
专业负责人	DISCIPLINE CHIEF
校对	CHECKED BY
设计	DESIGNED BY
出图签章 STAMP FOR DRAWING COMPLETED	
版次:	A
图别: 方案	图号: DS-03/04
比例: 1:100	日期: 2025-06

本图须经盖本公司出图签章, 否则一律无效

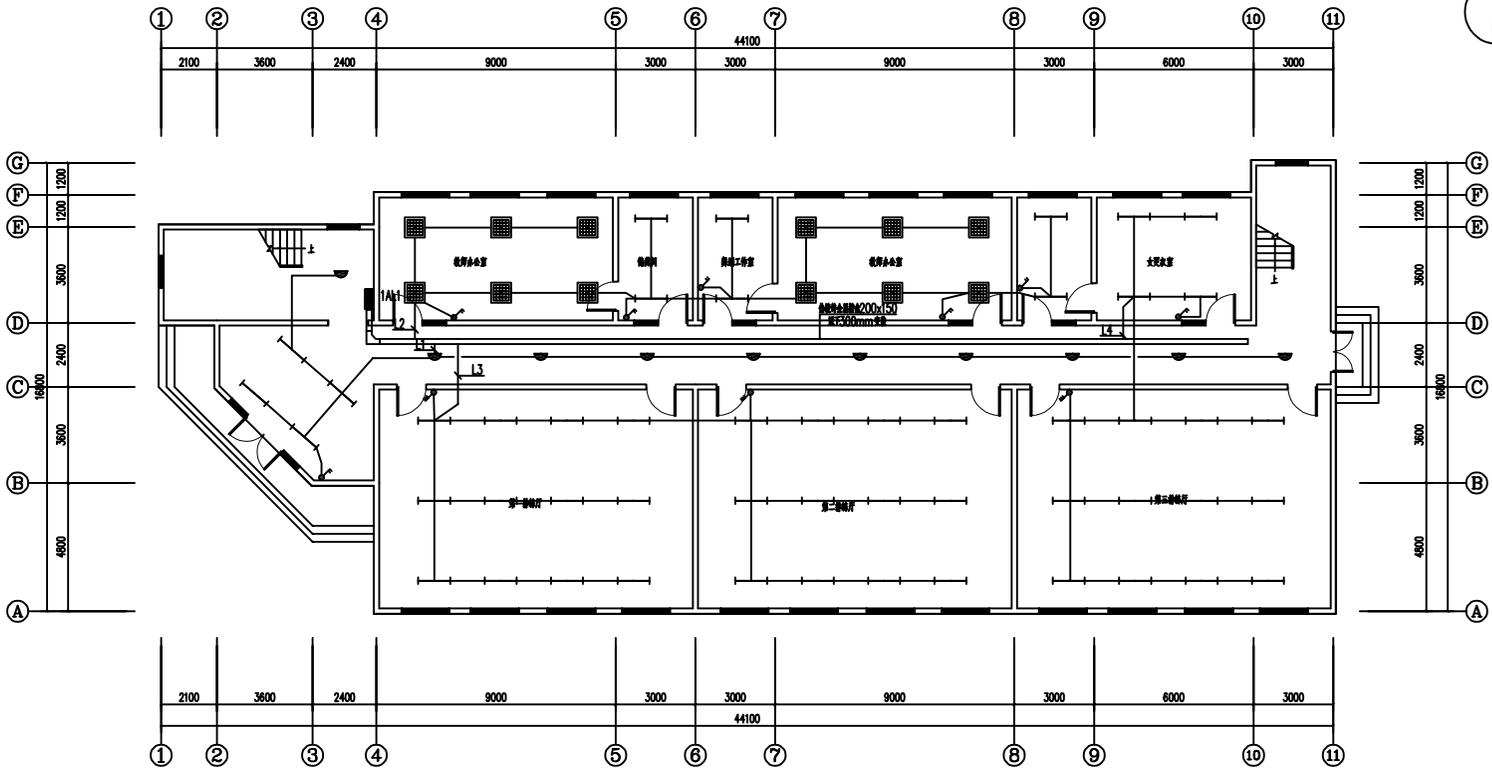

一层照明平面图 1:100


■ 合金 Jialin Alloy	
吊顶	给排水
建筑	暖通
结构	电气
■ 备注 Notes	
* 本图按院提供, 属中设计集团有限公司 所有, 不得用于本工程以外范围	
* 本图按院手竣工方可用于施工	
■ 平面图 Plane Diagram	
设计号: J08-01	
设计单位: CLM	
工程名称: 连云港艺术学校	
连云港市艺术学校电气维修改造	
子项名称: 宿舍楼	
图名: 一层照明平面图	
注册执业证: REGISTERED ARCHITECT	
姓名:	张
注册证号:	张
执业印章号:	张
专业负责人:	张
设计负责人:	张
设计日期:	张
出图日期:	张
图次:	A
图号:	张
比例:	1:100
日期:	2022-04
本图按院属本公司出图印章, 否则一律无效	

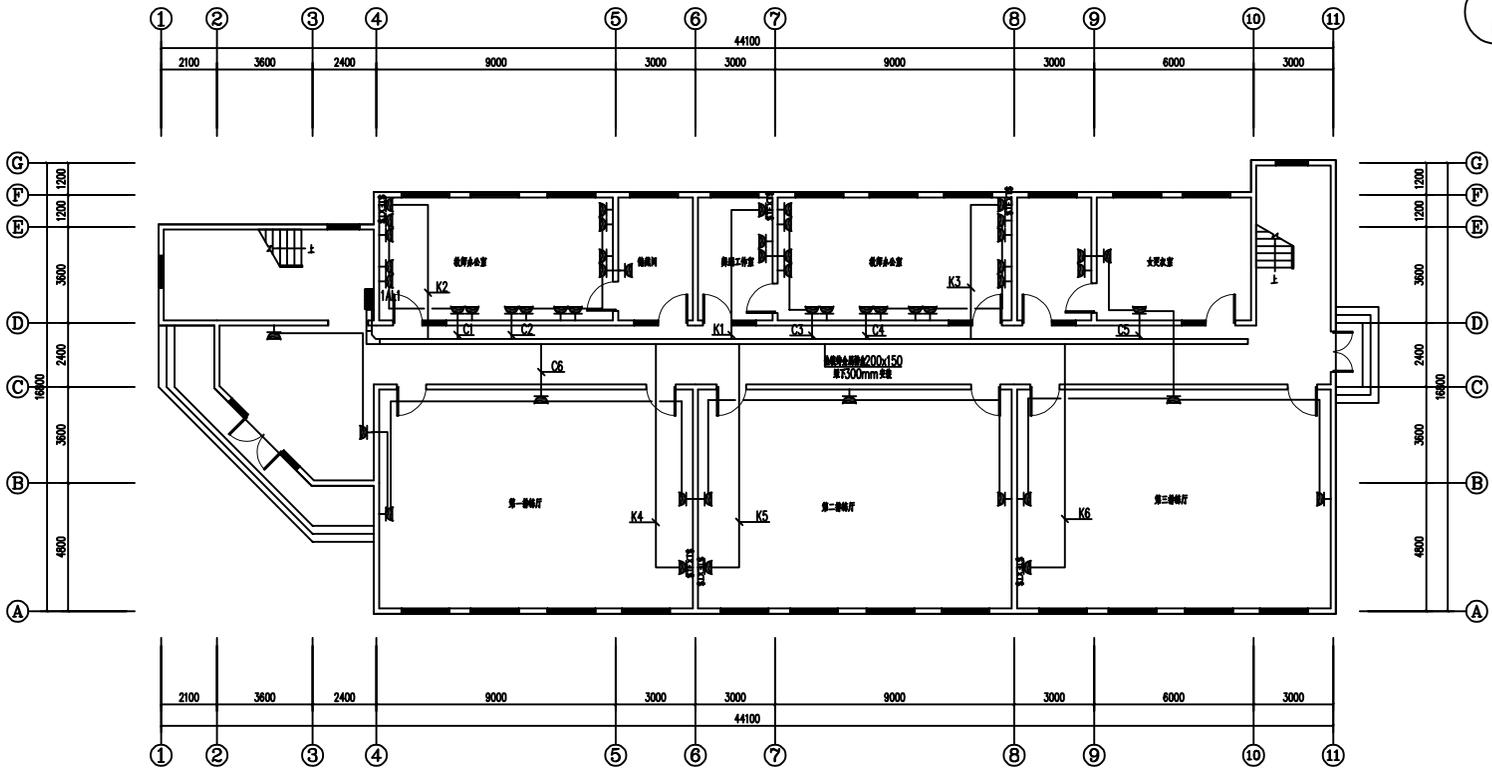


一层插座平面图 1:100

■ 备注 Notes	
基础	给排水
建筑	暖通
结构	电气
* 本图按图例, 属中设计集团有限公司 所有, 不得用于本工程以外范围 * 本图按图例, 属中设计集团有限公司 所有, 不得用于本工程以外范围	
■ 平面图 Plane Diagram	
设计号: J08 01 建设单位: 连云港市艺术学校 工程名称: 连云港市艺术学校电气维修改造 子项名称: 宿舍楼 图名: 一层照明平面图 注册执业证: 注册执业证 姓名: 注册 控制证书号: 注册 注册证书号: 注册 设计负责人: 注册 专业负责人: 注册 设计: 注册 出图签字: 注册	
版次: A 日期: 2022-04 比例: 1:100 日期: 2022-04 本图按图例, 属中设计集团有限公司, 所有, 不得用于本工程以外范围	

型号	1AL1	型号	额定电压/额定频率	额定容量	尺寸	额定电流/额定容量	防护等级	IP3X
额定	P <sub>N</sub> =50.00 kW	Kc=0.80	cosφ=0.85	备注	下净距≥1.8米			
额定	P <sub>F</sub> =40 kW	I <sub>F</sub> =72 A						

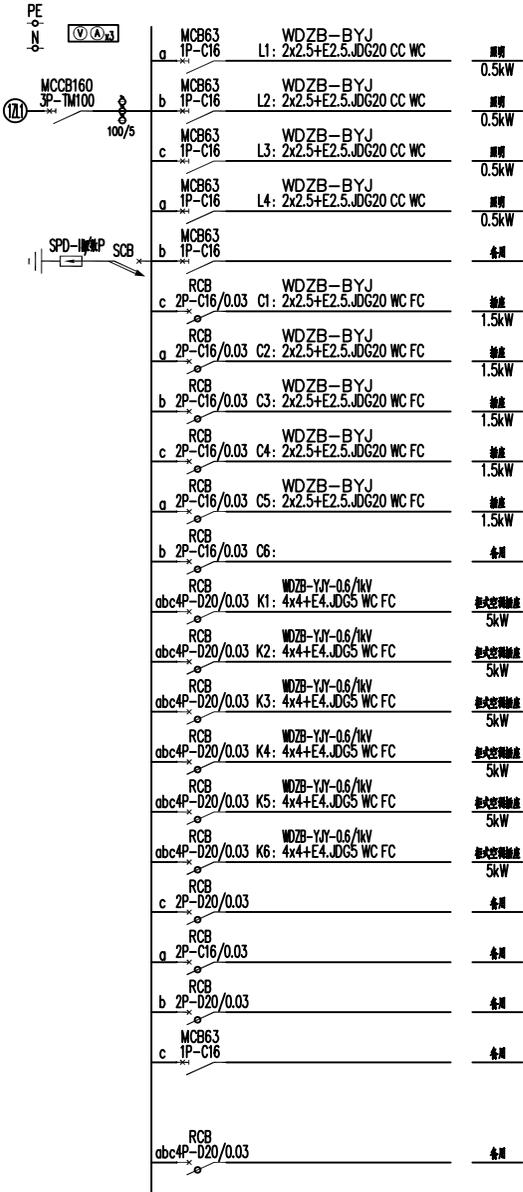


会签 Joint Check up			
总图		给排水	
建筑		暖通	
结构		电气	
备注 Notes			
* 本图版的版权, 属中核设计集团有限公司所有, 不得用于本工程以外范围。			
* 本图版需手续齐全方可用于施工。			
平面示意 Plane Diagram			
设计号:	JOB NO.		
建设单位	CLIENT		
	连云港艺术学校		
工程名称:	PROJECT TITLE		
	连云港市艺术学校电气维修改造		
子项名称:	SUB ITEM		
	殷氏纪念馆书楼		
图名:	DRAWING TITLE		
	电气系统图		
注册执业栏 REGISTERED ARCHITECT			
姓名:	李建明	注册证书号码:	DG135000224
注册印章号码:	6102289-DG004	注册印章号码:	6102289-DG004
审定		审核	
APPROVED BY		CHECKED BY	
设计总负责人		专业负责人	
PROJECT LEADER		DISCIPLINE CHIEF	
校对		设计	
CHECKED BY		DESIGNED BY	
出图签章 STAMP FOR DRAWING COMPLETED			
版次:	A		
图别:	方案	图号:	DS-03/04
比例:	1:100	日期:	2025-06
本图须加盖本公司出图签章, 否则一律无效			

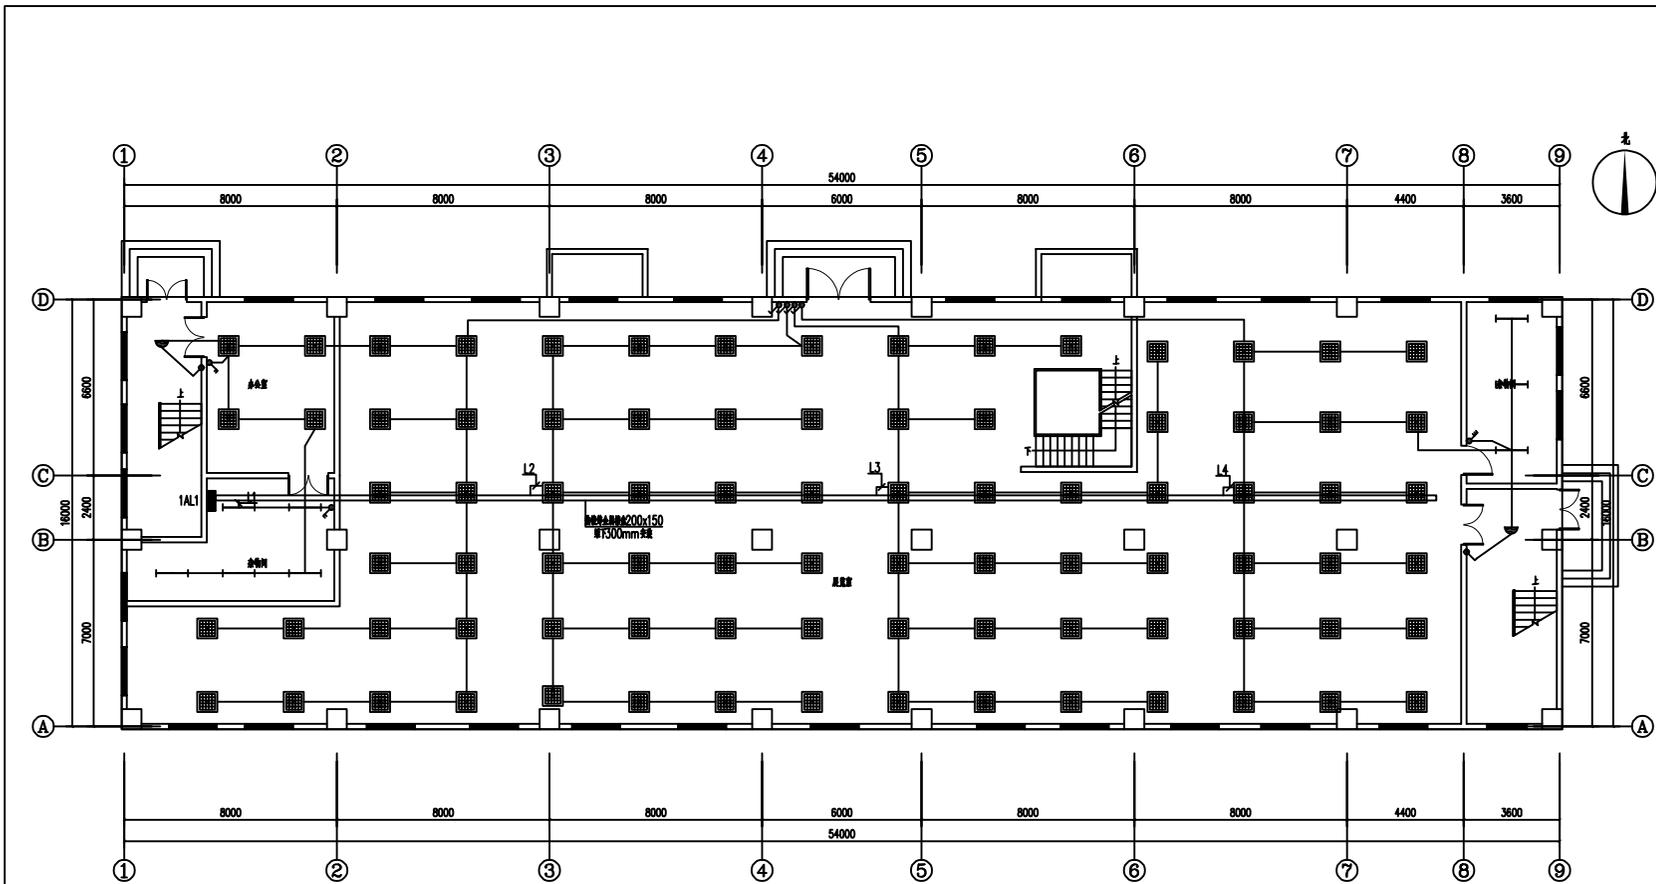

一层照明平面图 1:100


■ 会签 Joint Check up	
总图	给排水
建筑	暖通
结构	电气
■ 备注 Notes	
* 本图纸的版权, 属中筑设计集团有限公司所有, 不得用于本工程以外范围。	
* 本图纸签字齐全方可用于施工。	
■ 平面图章 Plane Diagram	
设计号: JOB NO.	
设计单位: CLMPT	
项目名称: PROJECT TITLE	
连云港市艺术学校电气维修改造	
子项名称: SUB TITLE	
原氏纪念图书馆	
图名: DRAWING TITLE	
一层照明平面图	
注册执业证 REGISTERED ARCHITECT	
姓名:	章
注册证号:	注册执业证号
检查证号:	注册执业证号
设计负责人	注册执业证号
设计负责人	注册执业证号
设计	注册执业证号
出图签字	注册执业证号
图次:	A
图号:	图号: 15-01/12
比例:	1:100
日期:	2022-04
本图版权归本公司所有, 否则一律无效	

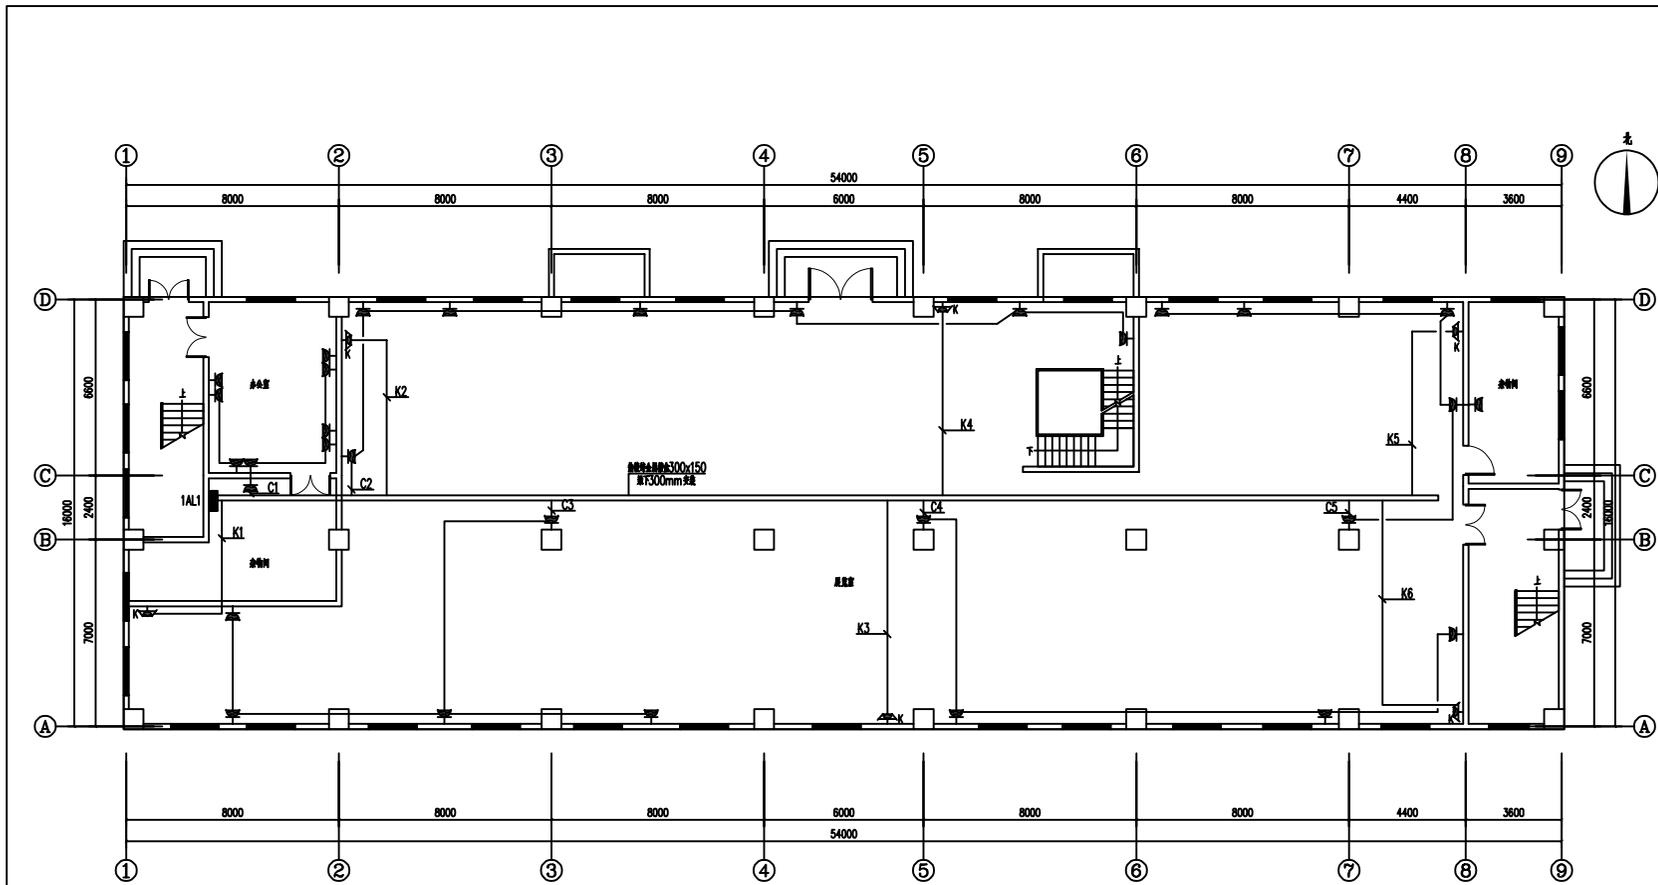

一层插座平面图 1:100

■ 会签 Jiatu Check up	
总图	给排水
建筑	暖通
结构	电气
■ 备注 Notes	
* 本图纸的版权, 属中筑设计集团有限公司所有, 不得用于本工程以外范围。	
* 本图纸签字齐全方可用于施工。	
■ 平面图表 Plane Diagram	
设计号: JOB NO.	
设计单位: CLMPT	
工程名称: PROJECT TITLE	
连云港市艺术学校电气维修改造	
子项名称: SUB TITLE	
原氏起舍新馆	
图名: DRAWING TITLE	
一层照明平面图	
注册执业证 REGISTERED ARCHITECT	
姓名: NAME	注册证号: REGISTRATION NUMBER
执业印章号: PRACTICE SEAL NO.	设计负责人: DESIGNER
姓名: NAME	注册证号: REGISTRATION NUMBER
设计负责人: DESIGNER	专业负责人: SPECIALIST
姓名: NAME	注册证号: REGISTRATION NUMBER
设计: DESIGN	出图签字: SIGNATURE FOR ISSUING COMPLETED
图次: A	图号: 15-02/12
日期: 2022-04	比例: 1:100
本图版权归本公司所有, 否则一律无效。	

型号	1AL1	型号	额定电压/额定频率	额定	尺寸	绝缘材料	防护等级	IP3X
额定	Pn= 25.00 kW	Kc= 0.90	cosφ= 0.85	备注	下净距1.8米			
额定	Pf= 23 kW	If= 40 A						

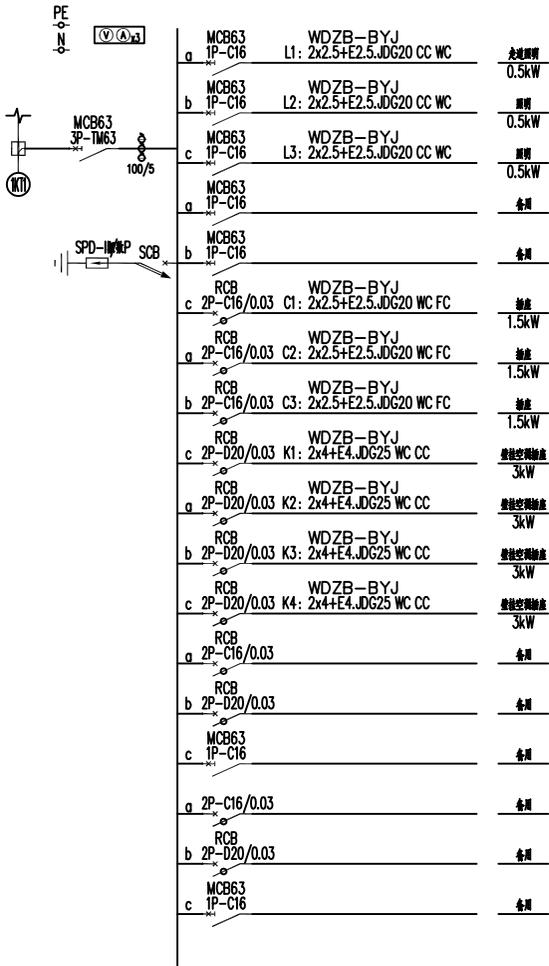


会签 Joint Check up		
总图		给排水
建筑		暖通
结构		电气

备注 Notes

- \* 本图纸的版权, 属中核设计集团有限公司所有, 不得用于本工程以外范围。
- \* 本图纸需手续齐全方可用于施工。

平面示意 Plane Diagram

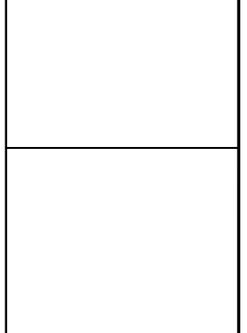

设计号: JOB NO.  
建设单位: CLIENT  
连云港艺术学校

工程名称: PROJECT TITLE  
连云港市艺术学校电气维修改造

子项名称: SUB ITEM  
浴室楼

图名: DRAWING TITLE  
电气系统图

注册执业栏 REGISTERED ARCHITECT  
姓名: 李建明  
注册证书号码: DG135000224  
注册印章号码: 6102289-DG004

审定 APPROVED BY  
审核 CHECKED BY

设计总负责人 PROJECT LEADER

专业负责人 DISCIPLINE CHIEF


校对 CHECKED BY

设计 DESIGNED BY

出图签章 STAMP FOR DRAWING COMPLETED

版次: A  
图别: 方案 图号: DS-03/04  
比例: 1:100 日期: 2025-06

本图须加盖本公司出图签章, 否则一律无效

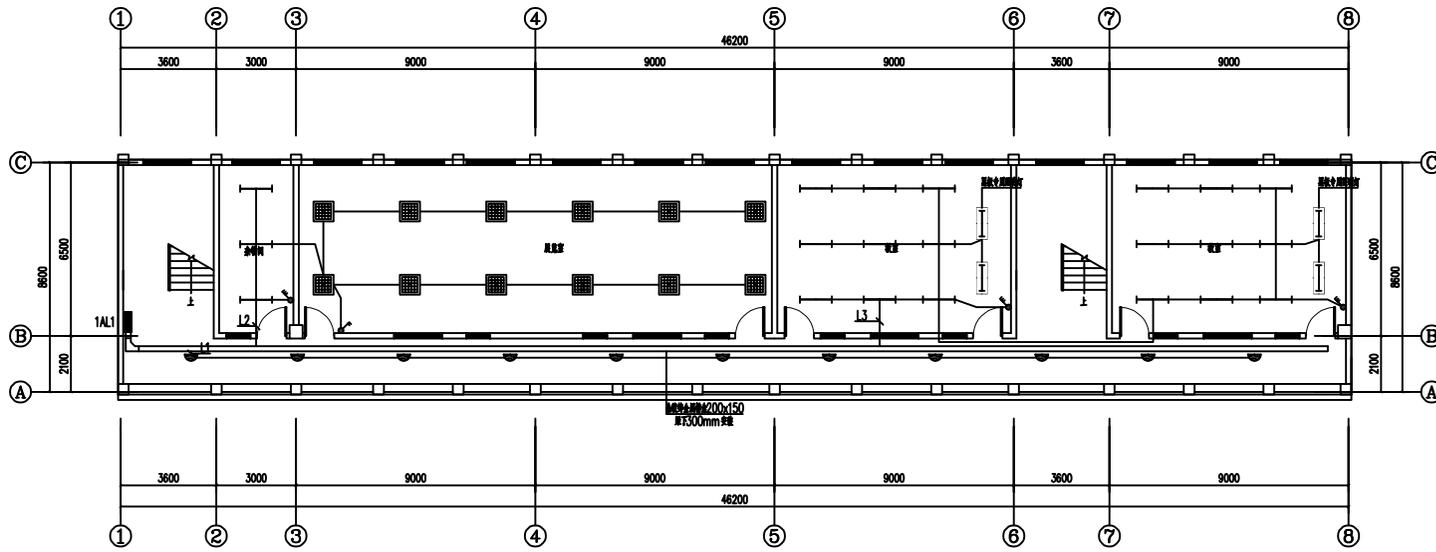


一层照明平面图 1:100



<b>图例 Legend</b> 总图 给排水 建筑 暖通 结构 电气		
<b>图名 Name</b> * 本图按图例, 属中设计集团有限公司 所有, 不得用于本工程以外范围 * 本图按图例, 属中设计集团有限公司 所有, 不得用于本工程以外范围		
<b>图号 Diagram</b> 一层照明平面图		
设计号:	JOB NO.	
设计单位:	CLIENT	连云港艺术学校
工程名称:	PROJECT TITLE	连云港艺术学校电气维修改造
子项名称:	SUB TITLE	教学楼
图名:	DRAWING TITLE	一层照明平面图
注册执业证 (REGISTERED ARCHITECT)		
姓名:	NAME	
注册证号:	REGISTRATION NUMBER	
执业印章号:	PROFESSIONAL SEAL NUMBER	
设计负责人:	DESIGNER	
审核人:	CHECKER	
设计日期:	DATE	
出图日期:	DATE FOR PRINTING COMPLETED	
版次:	VERSION	A
图例:	图号: 05-03/05	
比例:	比例: 1:100	日期: 2022-04
本图按图例, 属中设计集团有限公司 所有, 不得用于本工程以外范围		



型号	1AL1	型号	额定电流/额定电压	容量	尺寸	绝缘耐压	IP3X
负载	P=35.00 kW	Kc=0.90	cosφ=0.85		备注	下净距1.8米	
名称	P=32 kW	I=56 A					

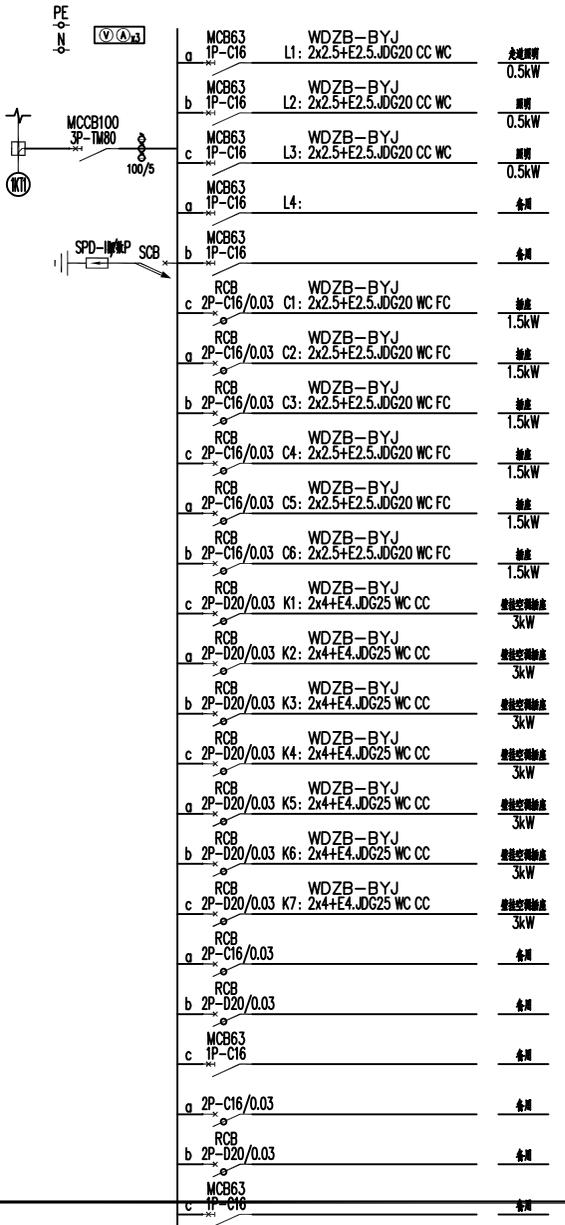


会签 Joint Check up		
总图		给排水
建筑		暖通
结构		电气

备注 Notes

- \* 本图纸的版权, 属中核设计集团有限公司所有, 不得用于本工程以外范围.
- \* 本图纸需手续齐全方可用于施工.

平面示意 Plane Diagram

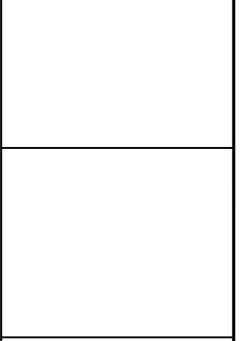

设计号: JOB NO.  
建设单位: CLIENT  
连云港艺术学校

工程名称: PROJECT TITLE  
连云港市艺术学校电气维修改造

子项名称: SUB ITEM  
林真楼

图名: DRAWING TITLE  
电气系统图

注册执业栏 REGISTERED ARCHITECT

姓名: 李建明  
注册证书号码: DG136000224

注册印章号码: 6102289-DG004

审定 APPROVED BY

审核 CHECKED BY

设计总负责人 PROJECT LEADER

专业负责人 DISCIPLINE CHIEF

校对 CHECKED BY

设计 DESIGNED BY


出图签章 STAMP FOR DRAWING COMPLETED

版次: A

图别: 方案 图号: DS-03/04


比例: 1:100 日期: 2025-06

本图须知盖本公司出图签章, 否则一律无效

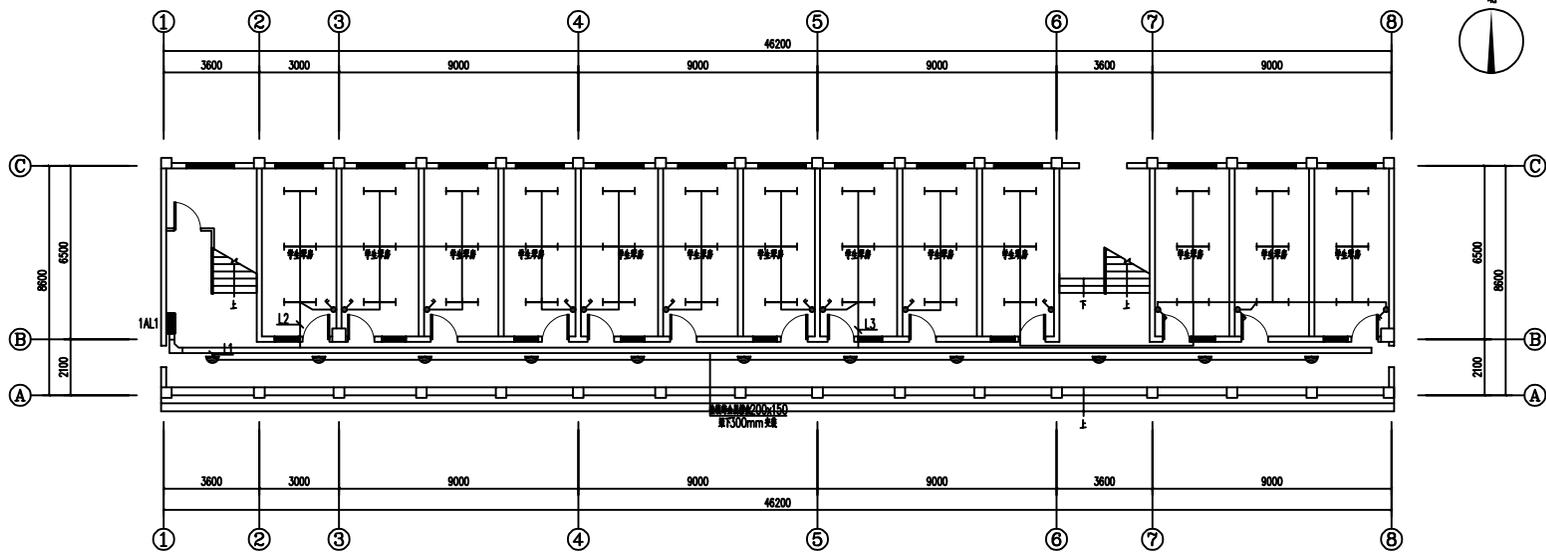

一层照明平面图 1:100

<b>图例</b> Legend 总图 给排水 建筑 暖通 结构 电气		
<b>图名</b> Name * 本图版权归, 属中设计集团有限公司 所有, 不得用于本工程以外范围 * 本图仅供手竣工方可用于施工		
<b>图例</b> Plane Diagram 设计号: J08 01 建设单位: 连云港艺术学校 工程名称: 连云港艺术学校电气维修改造 子项名称: 林林楼 图名: 一层照明平面图 注册执业证: REGISTERED ARCHITECT 姓名: 林林楼 控制证书号: REGISTERED ARCHITECT 注册证书号: REGISTERED ARCHITECT 设计负责人: REGISTERED ARCHITECT 专业负责人: REGISTERED ARCHITECT 设计: REGISTERED ARCHITECT 出图签字: REGISTERED ARCHITECT 图次: A 日期: 2024-04 比例: 1:100 本图版权归本公司所有, 否则一切无效		

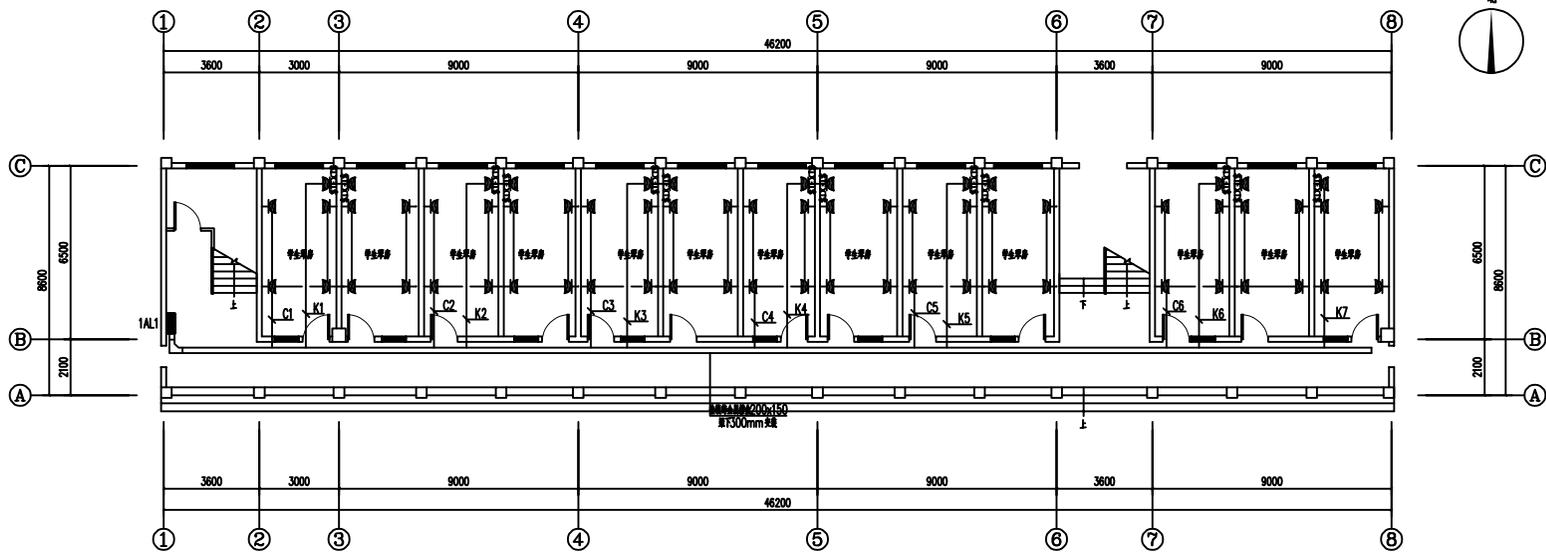

一层插座平面图 1:100

■ 会签 Joint Check up		
总图		给排水
建筑		暖通
结构		电气

■ 备注 Notes

- \* 本图按图例, 属中设计集团有限公司所有, 不得用于本工程以外范围。
- \* 本图按图例齐全方可用于施工。

■ 平面图例 Plane Diagram


设计号:	J08-01
建设单位:	CL001
连云港艺术学校	
工程名称:	PROJECT TITLE
连云港市艺术学校电气维修改造	
子项名称:	SUB TITLE
林祥康	
图名:	DRAWING TITLE
一层照明平面图	

注册执业栏 REGISTERED ARCHITECT	
姓名:	SHI
注册证号:	REGISTERED OFFICER NO.
校验印章号:	REGISTERED SEAL NO.
专业负责人	
设计负责人	
专业负责人	
设计	
出图签字	SEAL FOR DRAWING COMPLETED

版次: A  
 日期: 方案 PK CHECK 日期: 2023/12  
 比例: 1:100 日期: 2023-04

本图按图例本公司出图标准, 否则一律无效

型号	1AL1	型号	额定绝缘电压	额定	尺寸	额定电压	IP3X
负荷	Pe=30.00 kW	Kc=0.80	cosφ=0.85	备注	下净距1.8米		
额定	Pf=24 kW	If=43 A					

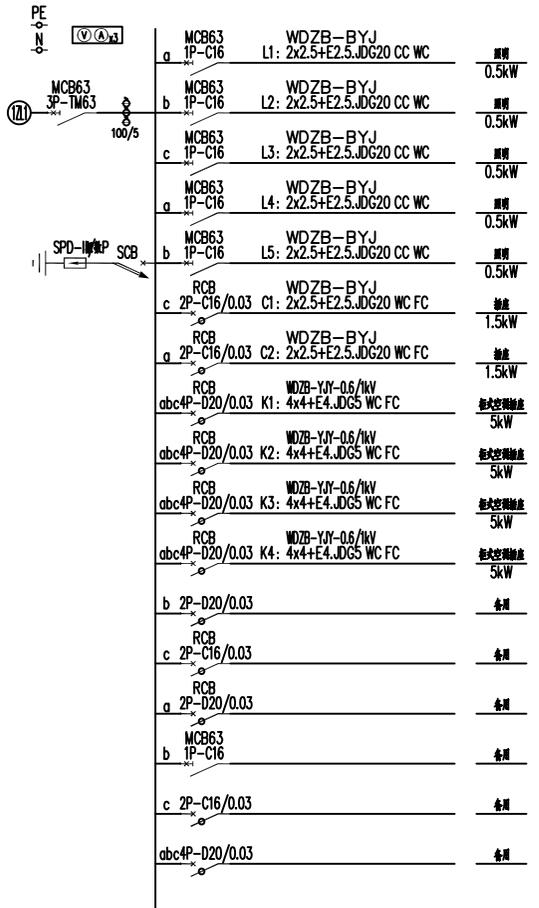

a	MCB63 1P-C16	WDZB-BYJ L1: 2x2.5+E2.5.JDG20 CC WC	照明	0.5kW
b	MCB63 1P-C16	WDZB-BYJ L2: 2x2.5+E2.5.JDG20 CC WC	照明	0.5kW
c	MCB63 1P-C16	WDZB-BYJ L3: 2x2.5+E2.5.JDG20 CC WC	照明	0.5kW
a	MCB63 1P-C16	WDZB-BYJ L4: 2x2.5+E2.5.JDG20 CC WC	照明	0.5kW
b	MCB63 1P-C16	WDZB-BYJ L5: 2x2.5+E2.5.JDG20 CC WC	照明	0.5kW
c	RCB 2P-C16/0.03	WDZB-BYJ C1: 2x2.5+E2.5.JDG20 WC FC	插座	1.5kW
a	RCB 2P-C16/0.03	WDZB-BYJ C2: 2x2.5+E2.5.JDG20 WC FC	插座	1.5kW
abc	RCB 4P-D20/0.03	WDZB-YJY-0.6/1kV K1: 4x4+E4.JDG5 WC FC	柜式控制插座	5kW
abc	RCB 4P-D20/0.03	WDZB-YJY-0.6/1kV K2: 4x4+E4.JDG5 WC FC	柜式控制插座	5kW
abc	RCB 4P-D20/0.03	WDZB-YJY-0.6/1kV K3: 4x4+E4.JDG5 WC FC	柜式控制插座	5kW
abc	RCB 4P-D20/0.03	WDZB-YJY-0.6/1kV K4: 4x4+E4.JDG5 WC FC	柜式控制插座	5kW
b	2P-D20/0.03		备用	
c	RCB 2P-C16/0.03		备用	
a	RCB 2P-D20/0.03		备用	
b	MCB63 1P-C16		备用	
c	2P-C16/0.03		备用	
abc	4P-D20/0.03		备用	


会签 Joint Check up

总图		给排水	
建筑		暖通	
结构		电气	

备注 Notes

- \* 本图纸的版权, 属中核设计集团有限公司所有, 不得用于本工程以外范围.
- \* 本图纸需手续齐全方可用于施工.

平面示意 Plane Diagram

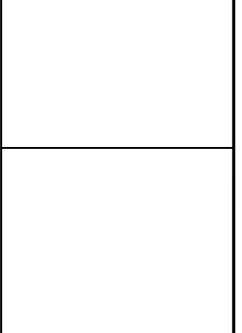

设计号: JOB NO.

建设单位: CLIENT

连云港艺术学校

工程名称: PROJECT TITLE

连云港市艺术学校电气维修改造

子项名称: SUB ITEM

逸夫楼

图名: DRAWING TITLE

电气系统图

注册执业栏 REGISTERED ARCHITECT

姓名: 李建明

注册证书号码: DG135000224

注册印章号码: 6102289-DG004

审定 APPROVED BY

审核 CHECKED BY

设计总负责人 PROJECT LEADER

专业负责人 DISCIPLINE CHIEF

校对 CHECKED BY

设计 DESIGNED BY


出图盖章 STAMP FOR DRAWING COMPLETED

版次: A

图别: 方案 图号: DS-03/04

比例: 1:100 日期: 2025-06

本图须加盖本公司出图印章, 否则一律无效

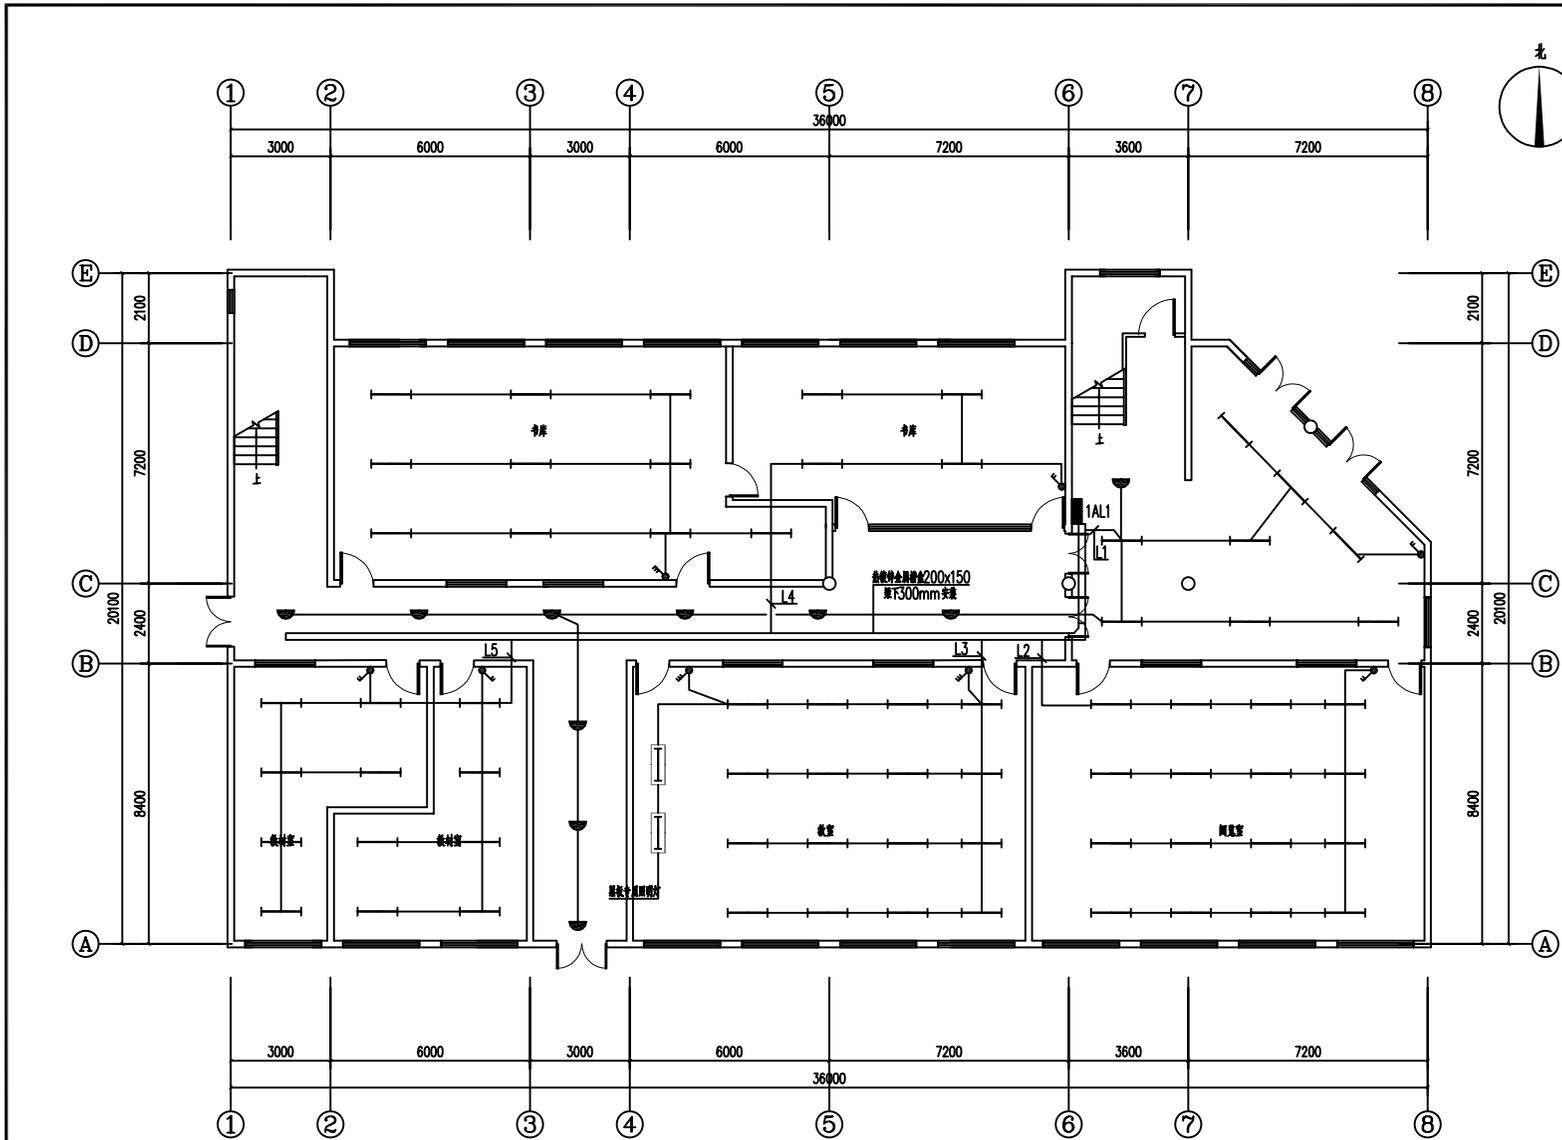

一层照明平面图 1:100

会签 Joint Check up

总图	给排水
建筑	暖通
结构	电气

备注 Notes

- \* 本图纸的版权, 属中核设计集团有限公司所有, 不得用于本工程以外范围。
- \* 本图纸需手续齐全方可用于施工。

平面示意 Plane Diagram

设计号: JOB NO.

建设单位: CLIENT

项目名称: PROJECT TITLE

子项名称: SUB ITEM

图名: DRAWING TITLE

注册执业栏 REGISTERED ARCHITECT

姓名: 李建明 NAME

注册证书号码: DG135000224 REGISTRATION CERTIFIC NO.

注册印章号码: 6102289-DG004 REGISTRATION STAMP NO.

审定 APPROVED BY

审核 CHECKED BY

设计总负责人 PROJECT LEADER

专业负责人 DISCIPLINE CHIEF

校对 CHECKED BY

设计 DESIGNED BY


出图盖章 STAMP FOR DRAWING COMPLETED

版次: A REVISION NO.

图别: 方案 DIS. CHECKED 图号: DS-03/12 DIS. NO.

比例: 1:100 SCALE 日期: 2025-06 DATE

本图须加盖本公司出图印章, 否则一律无效

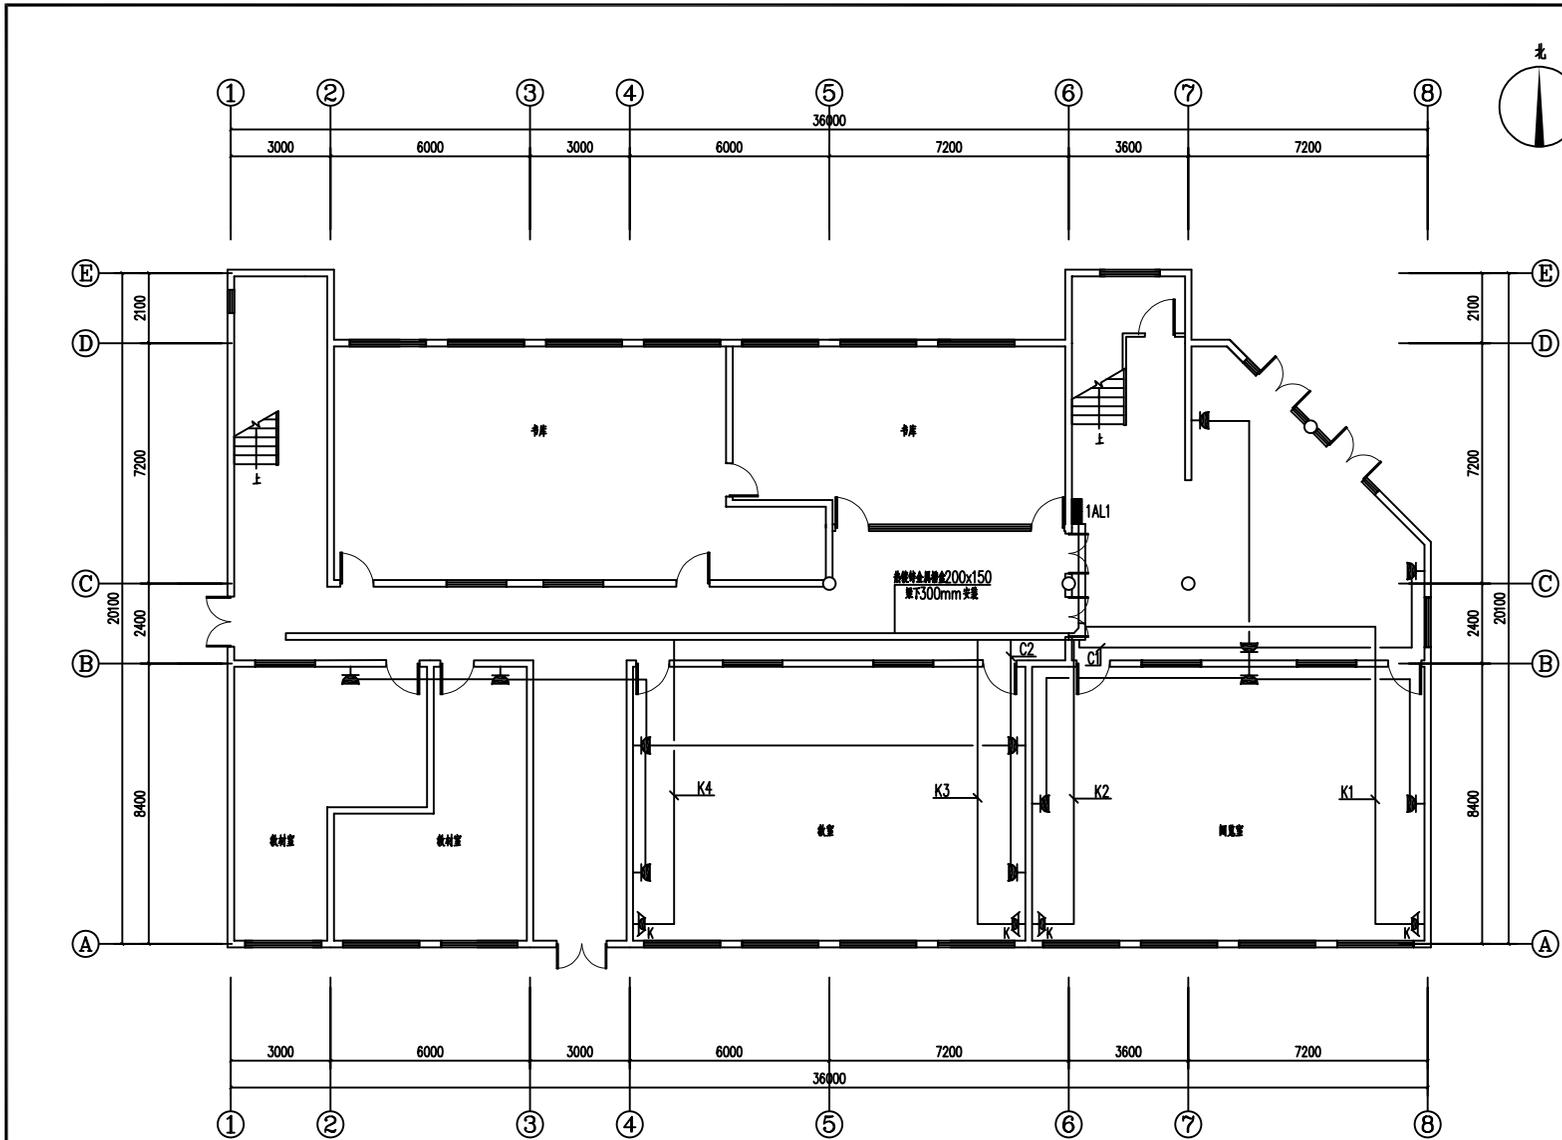

一层插座平面图 1:100


会签 Joint Check up

总图	给排水
建筑	暖通
结构	电气

备注 Notes

- \* 本图纸的版权, 属中核设计集团有限公司所有, 不得用于本工程以外范围。
- \* 本图纸需手续齐全方可用于施工。

平面示意 Plane Diagram

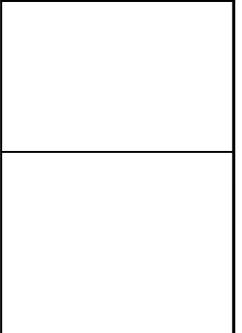

设计号: \_\_\_\_\_ JOB NO.

建设单位: \_\_\_\_\_ CLIENT

连云港艺术学校 PROJECT TITLE

工程名称: 连云港市艺术学校电气维修改造 SUB ITEM

子项名称: 逸夫楼 DRAWING TITLE

图名: 一层照明平面图

注册执业栏 REGISTERED ARCHITECT

姓名: 李建明 REGISTRATION CERTIFIC NO.

注册证书号码: DG135000224 REGISTRATION STAMP NO.

注册印章号码: 6102289-DG004

审定 APPROVED BY

审核 CHECKED BY

设计总负责人 PROJECT LEADER

专业负责人 DISCIPLINE CHIEF

校对 CHECKED BY

设计 DESIGNED BY

出图盖章 STAMP FOR DRAWING COMPLETED


版次: \_\_\_\_\_ A REVISION NO.

图别: 方案 DIS. CHECKED 图号: DS-03/12 DIS. NO.

比例: 1:100 SCALE 日期: 2025-06 DIS.

本图须加盖本公司出图印章, 否则一律无效

型号	额定电压	额定电流	额定功率	额定容量	额定电压	额定电流	额定功率	额定容量	IP3X
1AL1	15.00 kW	0.90	0.85						
Pe=	15.00 kW	Kc=	0.90	cosφ=	0.85	备注	下游距离1.8米		
额定	Pf= 14 kW	If=	24 A						

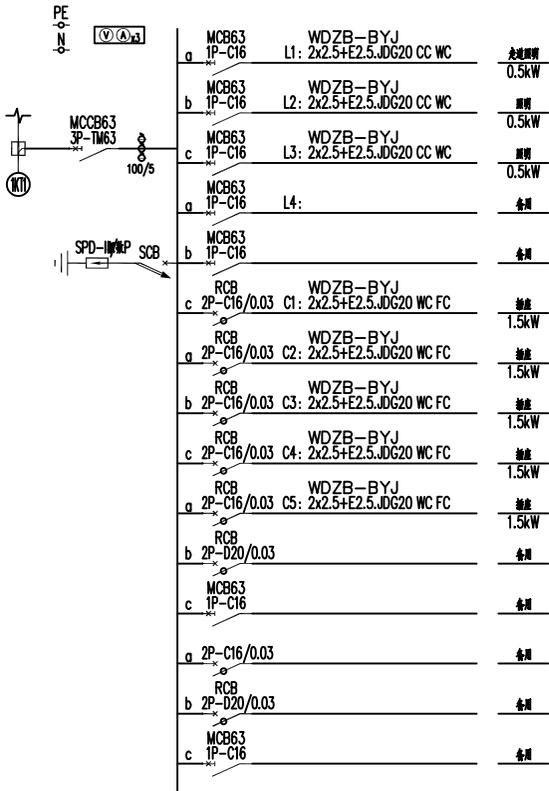


会签 Joint Check up

总图		给排水	
建筑		暖通	
结构		电气	

备注 Notes

- \* 本图纸的版权, 属中核设计集团有限公司所有, 不得用于本工程以外范围.
- \* 本图纸需手续齐全方可用于施工.

平面示意 Plane Diagram

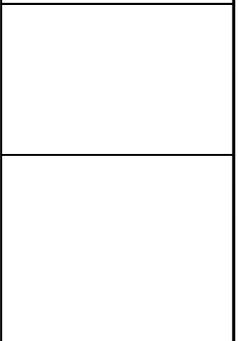

设计号: JOB NO.

建设单位: CLIENT

连云港艺术学校

工程名称: PROJECT TITLE

连云港市艺术学校电气维修改造

子项名称: SUB ITEM

老年楼

图名: DRAWING TITLE

电气系统图

注册执业栏 REGISTERED ARCHITECT

姓名: 李建明

注册证书号码: DG135000224

注册印章号码: 6102289-DG004

审定 APPROVED BY

审核 CHECKED BY

设计总负责人 PROJECT LEADER

专业负责人 DISCIPLINE CHIEF

校对 CHECKED BY

设计 DESIGNED BY


出图签章 STAMP FOR DRAWING COMPLETED

版次: A

图别: 方案 图号: DS-03/04

比例: 1:100 日期: 2025-06

本图须加盖本公司出图签章, 否则一律无效

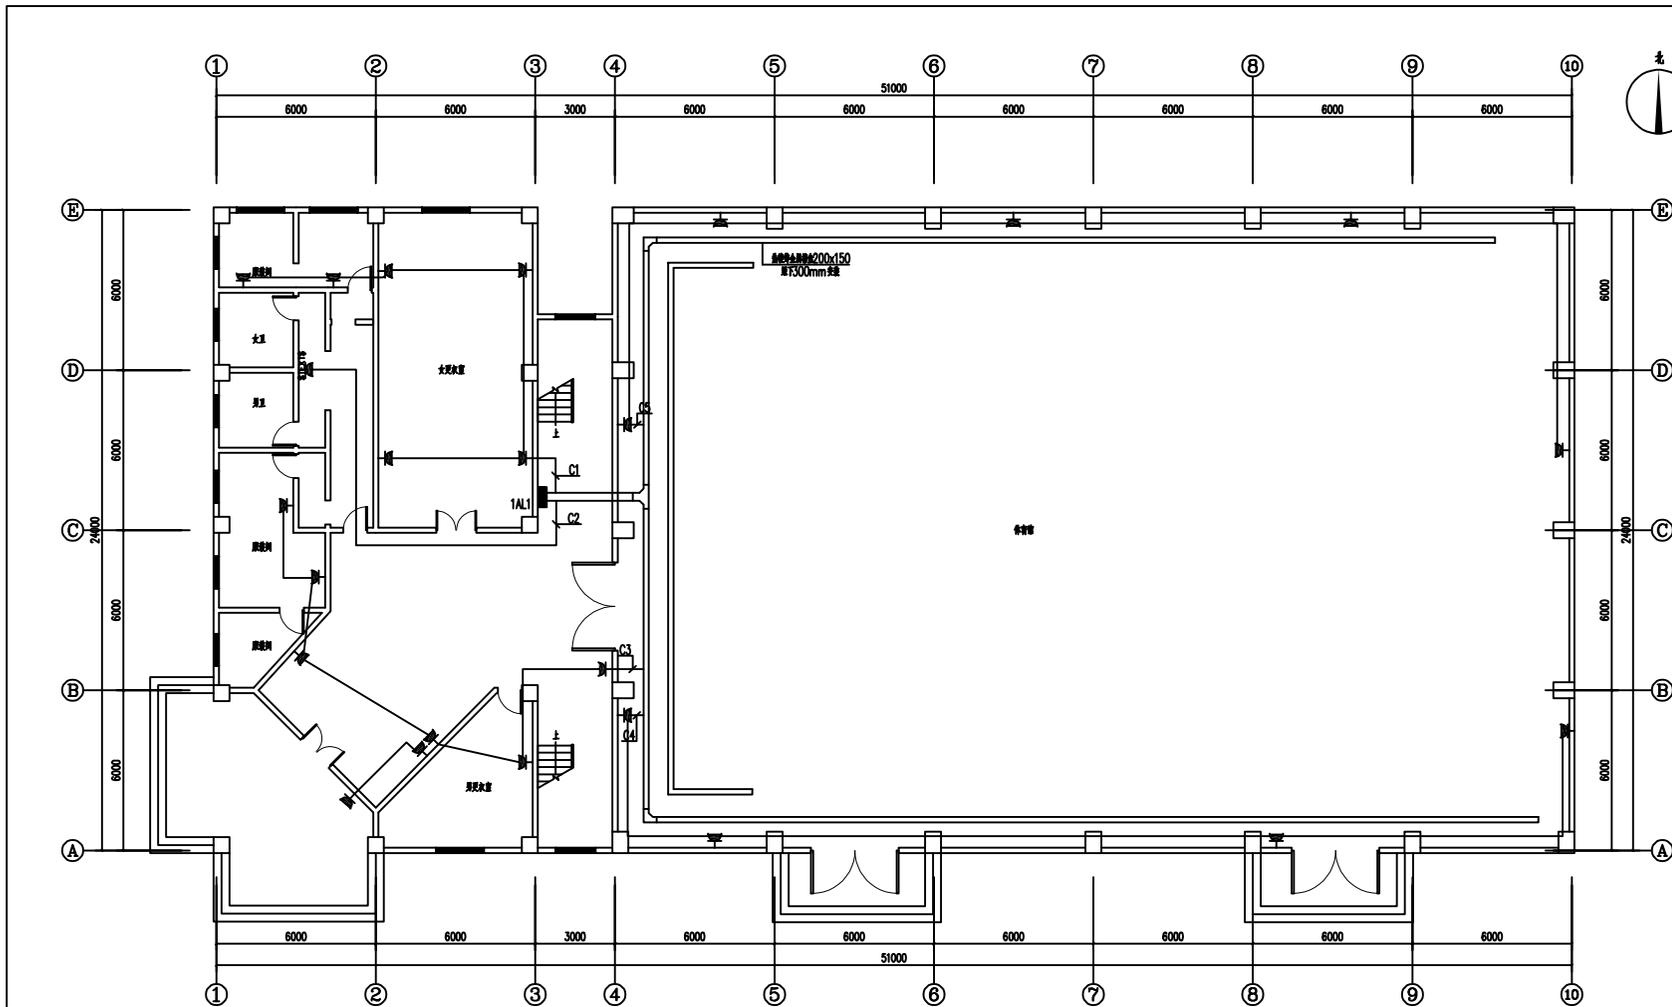

■ 备注 Notes	
基础	给排水
建筑	暖通
结构	电气

■ 备注 Notes

- \* 本图按图例, 属中设计集团有限公司所有, 不得用于本工程以外范围。
- \* 本图按图例齐全方可用于施工。

■ 平面图 Plate Diagram

设计号: JOB NO.  
 建设单位: CLIENT

工程名称: PROJECT TITLE

连云港市艺术学校电气维修改造

子项名称: SUB TITLE

本年修

图名: DRAWING TITLE

一层照明平面图

注册执业证 REGISTERED ARCHITECT

姓名: NAME

控制证书号码: CONTROLLED OFFICER NO.

校验证书号码: CHECKING OFFICER NO.

设计负责人 DESIGNER

专业负责人 SPECIALIST SUPERVISOR

设计日期 DATE

设计日期: 2022-04

设计日期: DATE

出图签字 SIGNATURE FOR ISSUING COMPLETED

出图签字: SIGNATURE FOR ISSUING COMPLETED

图次: A


图号: 25-02/03

比例: 1:100

日期: 2022-04

本图按图例本公司出图标准, 否则一律无效

一层插座平面图 1:100

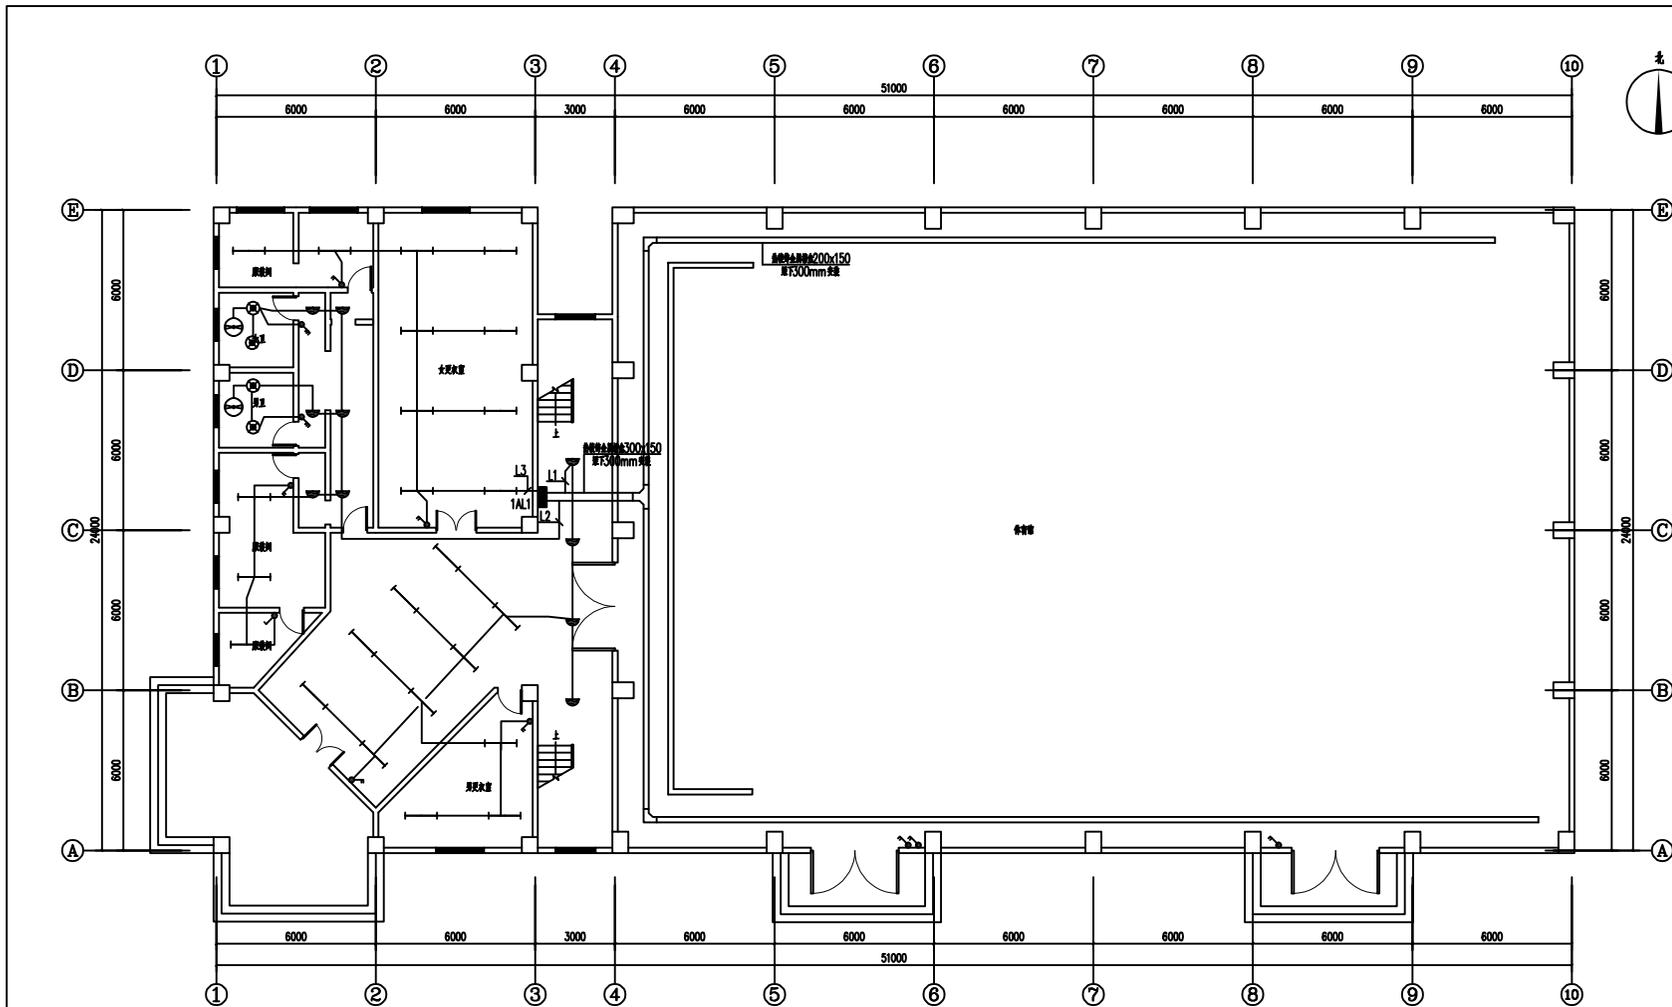

一层照明平面图 1:100

图例 Legend	
虚线	给排水
点划线	暖通
粗实线	电气


图名 Name  
 \* 本图版权归, 属中设计集团有限公司  
 所有, 不得用于本工程以外范围  
 \* 本图仅供参考, 不作为施工依据

图例 Legend	
设计号:	JOB NO.
设计单位:	CLIENT
工程名称:	PROJECT TITLE
连云港市艺术学校电气维修改造	
子项名称:	SUB TITLE
永年楼	
图名:	DRAWING TITLE
一层照明平面图	


注册执业证	REGISTERED ARCHITECT
姓名:	NAME
控制证书号:	REGISTERED OFFICER NO.
注册证书号:	REGISTERED EMP NO.
设计负责人	DESIGNER
设计负责人	DESIGNER NAME
专业负责人	SPECIALIST NAME
设计	DATE
设计	DATE
出图签字	STAMP FOR DRAWING COMPLETED

版次: A  
 日期: 2022-04  
 比例: 1:100  
 本图版权归本公司所有, 否则一切无效

型号	1AL1	型号	额定电流/额定电压	容量	尺寸	绝缘耐压	IP3X
负荷	P=50.00 kW	Kc=0.90	cosφ=0.85	备注	下净距1.8米		
额定	P=45 kW	I=80 A					

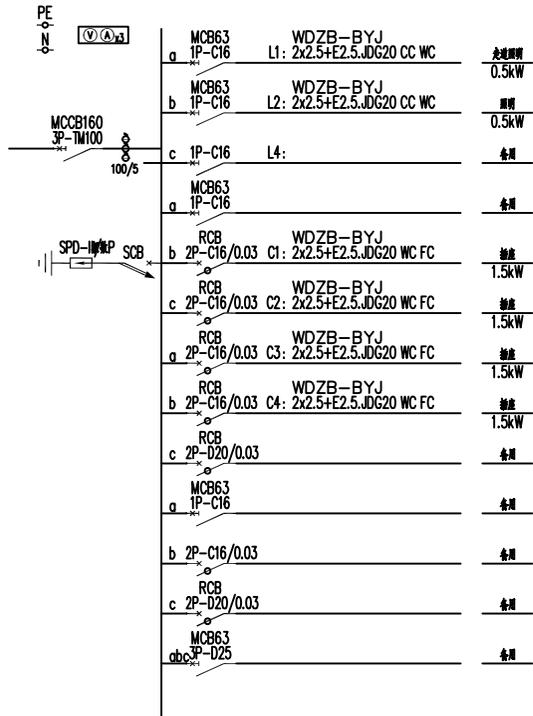


■ 会签 Joint Check up			
总图		给排水	
建筑		暖通	
结构		电气	
■ 备注 Notes			
* 本图纸的版权, 属中核设计集团有限公司所有, 不得用于本工程以外范围。			
* 本图纸需手续齐全方可用于施工。			
■ 平面示意 Plane Diagram			
设计号:	JOB NO.		
建设单位	CLIENT		
连云港艺术学校			
工程名称:	PROJECT TITLE		
连云港市艺术学校电气维修改造			
子项名称:	SUB ITEM		
云神堂			
图名:	DRAWING TITLE		
电气系统图			
注册执业栏 REGISTERED ARCHITECT			
姓名:	李建明	SIGN	
注册证书号码:	DG135000224	REGISTRATION CERTIFICATE NO.	
注册印章号码:	6102289-DG004	REGISTRATION STAMP NO.	
审定			
审核			
设计总负责人			
专业负责人			
校对			
设计			
出图签章 STAMP FOR DRAWING COMPLETED			
版次:	REVISION NO.		
图别: 方案	图号: DS-03/04	DRAWING NO.	
比例: 1:100	日期: 2025-06	DATE	
本图须加盖本公司出图签章, 否则一律无效			

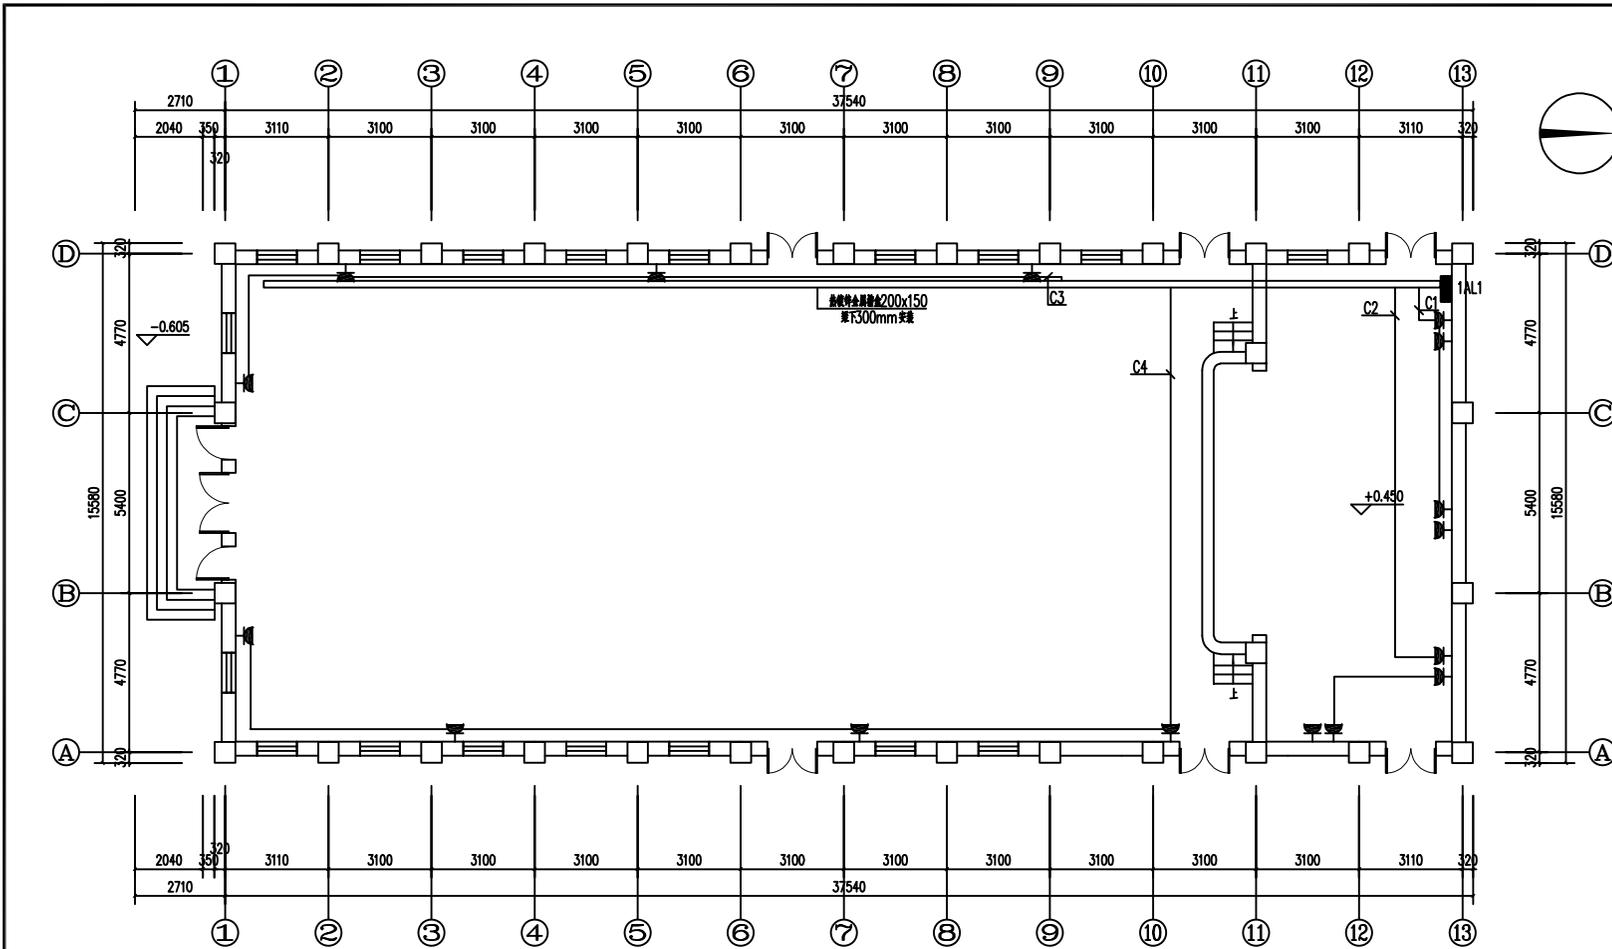

一层插座平面图 1:100


会签 Joint Check up	
总图	给排水
建筑	暖通
结构	电气
备注 Notes * 本图纸的版权, 属中核设计集团有限公司所有, 不得用于本工程以外范围。 * 本图纸需手续齐全方可用于施工。	
平面示意 Plane Diagram	
设计号: _____ JOB NO. 建设单位: _____ CLIENT 工程名称: _____ PROJECT TITLE 连云港市艺术学校电气维修改造 子项名称: _____ SUB ITEM 云神堂 图名: _____ DRAWING TITLE 一层照明平面图	
注册执业栏 REGISTERED ARCHITECT	
姓名: 李建明	注册证书号码: DG135000224
注册印章号码: 6102289-DG004	
审定 APPROVED BY	
审核 CHECKED BY	
设计总负责人 PROJECT LEADER	
专业负责人 DISCIPLINE CHIEF	
校对 CHECKED BY	
设计 DESIGNED BY	
出图盖章 STAMP FOR DRAWING COMPLETED	
版次: _____ A 图别: 方案 图号: DS-03/04 比例: 1:100 日期: 2025-06 本图须加盖本公司出图章, 否则一律无效	

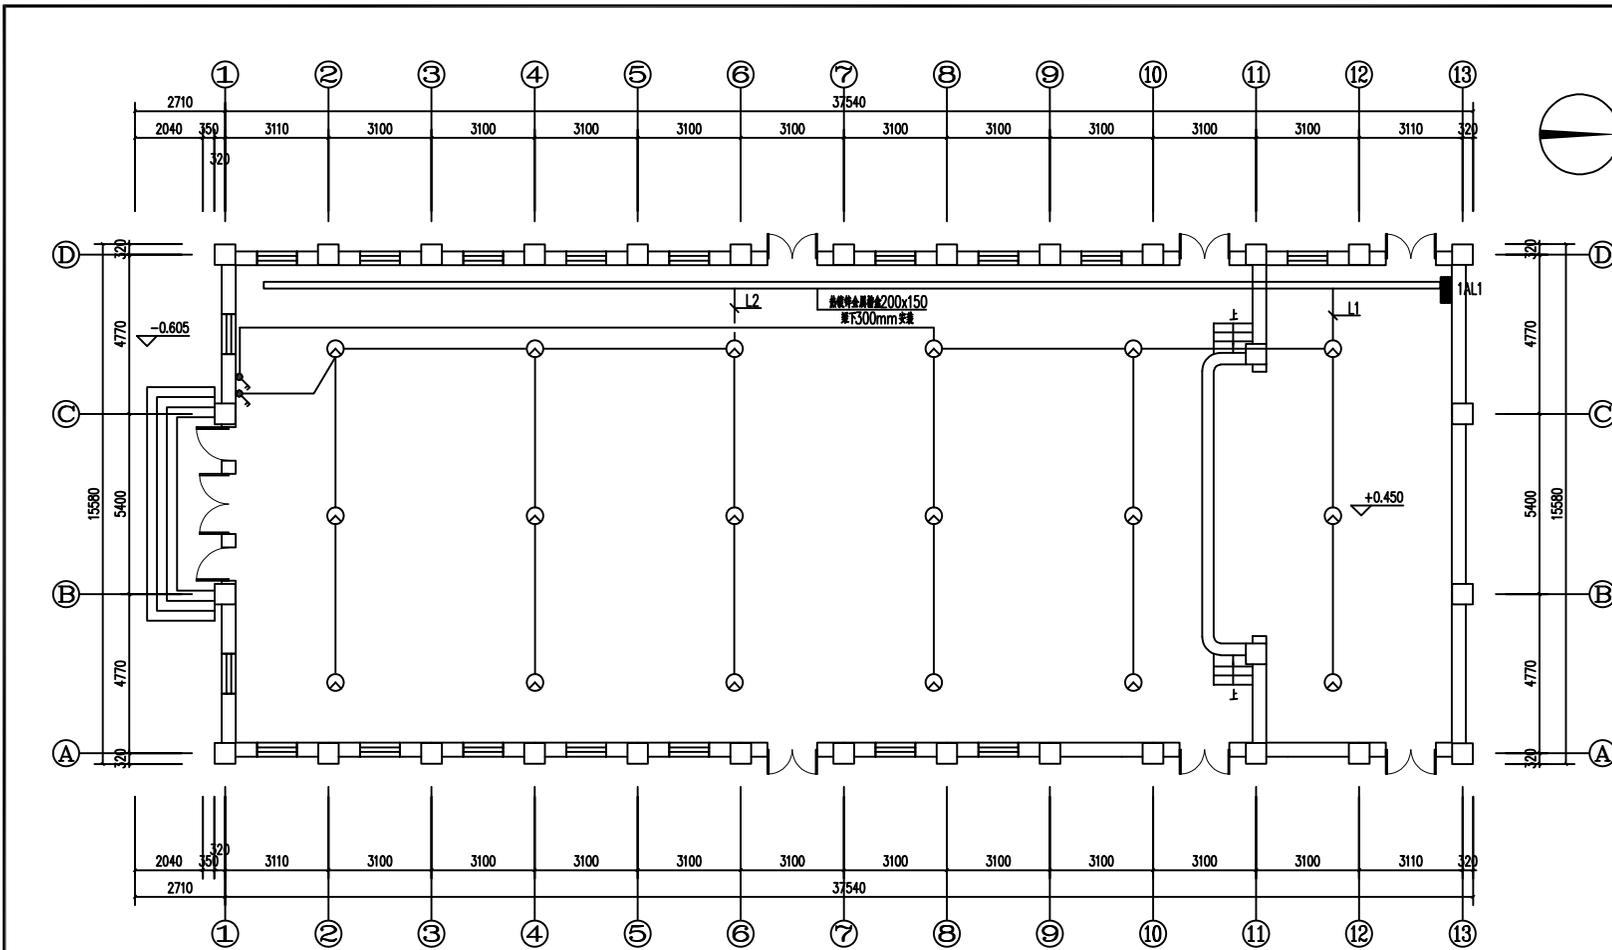

一层照明平面图 1:100

会签 Joint Check up	
总图	给排水
建筑	暖通
结构	电气
备注 Notes	
* 本图纸的版权, 属中核设计集团有限公司所有, 不得用于本工程以外范围.	
* 本图纸需手续齐全方可用于施工.	
平面示意 Plane Diagram	
设计号: _____ JOB NO.	
建设单位: _____ CLIENT	
工程名称: _____ PROJECT TITLE	
连云港市艺术学校电气维修改造	
子项名称: _____ SUB ITEM	
云神堂	
图名: _____ DRAWING TITLE	
一层照明平面图	
注册执业栏 REGISTERED ARCHITECT	
姓名: 李健明	注册证书号码: DG135000224
注册印章号码: 6102289-DG004	审定 APPROVED BY
审核 CHECKED BY	设计总负责人 PROJECT LEADER
专业负责人 DISCIPLINE CHIEF	校对 CHECKED BY
设计 DESIGNED BY	出图盖章 STAMP FOR DRAWING COMPLETED
版次: _____ A _____ REVISION NO.	
图别: 方案	图号: DS-03/04
比例: 1:100	日期: 2025-06
本图须加盖本公司出图盖章, 否则一律无效	

型号	IAP1	型号	额定电压/额定频率	额定	尺寸	额定功率/额定容量	防护等级	IP3X
额定	P <sub>e</sub> =60.00 kW	Kc=0.90	cosφ=0.85	备注	下净距1.8米			
额定	P <sub>F</sub> =54 kW	I <sub>F</sub> =97 A						

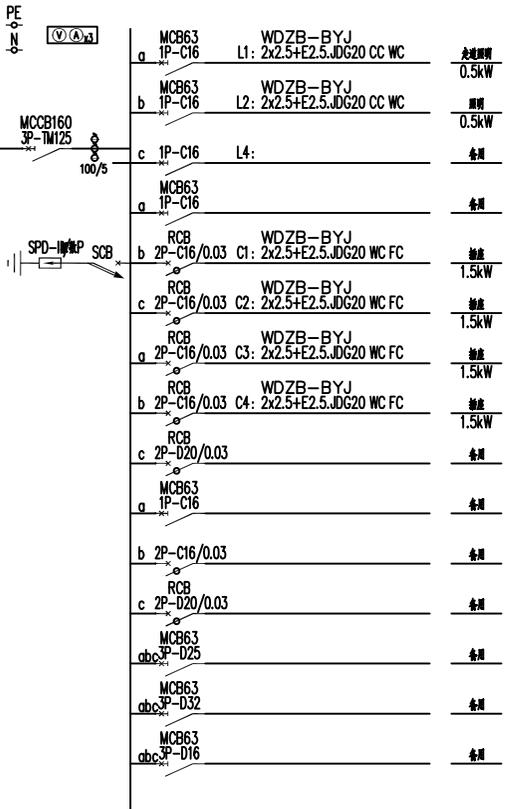


会签 Joint Check up

总图		给排水	
建筑		暖通	
结构		电气	

备注 Notes

- \* 本图纸的版权, 属中核设计集团有限公司所有, 不得用于本工程以外范围.
- \* 本图纸需手续齐全方可用于施工.

平面示意 Plane Diagram

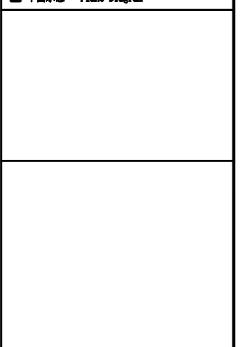

设计号: JOB NO.

建设单位: CLIENT

连云港艺术学校

工程名称: PROJECT TITLE

连云港市艺术学校电气维修改造

子项名称: SUB ITEM

测场

图名: DRAWING TITLE

电气系统图

注册执业栏 REGISTERED ARCHITECT

姓名: 李建明

注册证书号码: DG135000224

注册印章号码: 6102289-DG004

审定 APPROVED BY

审核 CHECKED BY


设计总负责人 PROJECT LEADER

专业负责人 DISCIPLINE CHIEF

校对 CHECKED BY

设计 DESIGNED BY

出图签章 STAMP FOR DRAWING COMPLETED

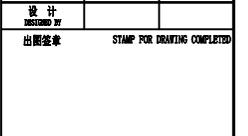


版次: A

图别: 方案 图号: DS-03/04

比例: 1:100 日期: 2025-06



本图须加盖本公司出图签章, 否则一律无效

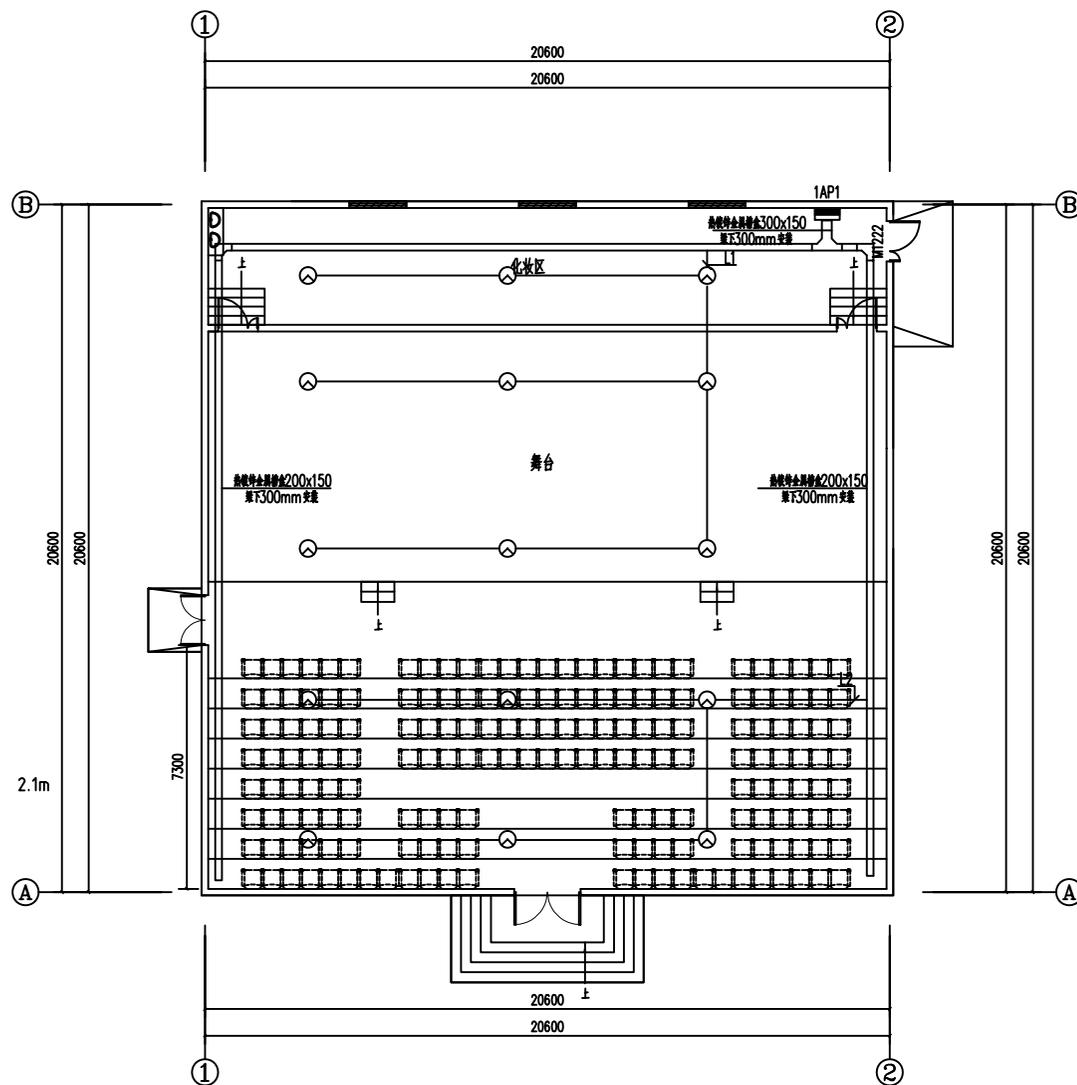

一层照明平面图 1:100



■ 会签 Joint Check up	
总图	给排水
建筑	暖通
结构	电气
■ 备注 Notes	
* 本图纸的版权, 属中核设计集团有限公司所有, 不得用于本工程以外范围.	
* 本图纸需手续齐全方可用于施工.	
■ 平面示意 Plane Diagram	
设计号:	JOB NO.
建设单位:	CLIENT
连云港艺术学校	
工程名称:	PROJECT TITLE
连云港市艺术学校电气维修改造	
子项名称:	SUB ITEM
剧场	
图名:	DRAWING TITLE
一层照明平面图	
注册执业栏	REGISTERED ARCHITECT
姓名:	李建明
注册证书号码:	DG136000224
注册印章号码:	6102289-DG004
审定	APPROVED BY
审核	CHECKED BY
设计总负责人	PROJECT LEADER
专业负责人	DISCIPLINE CHIEF
校对	CHECKED BY
设计	DESIGNED BY
出图签章	STAMP FOR DRAWING COMPLETED
版次:	A
图别: 方案	DIS. CHECKED
图号: DS-03/04	DATE
比例: 1:100	日期: 2025-06
本图须知照本公司出图签章, 否则一律无效	

 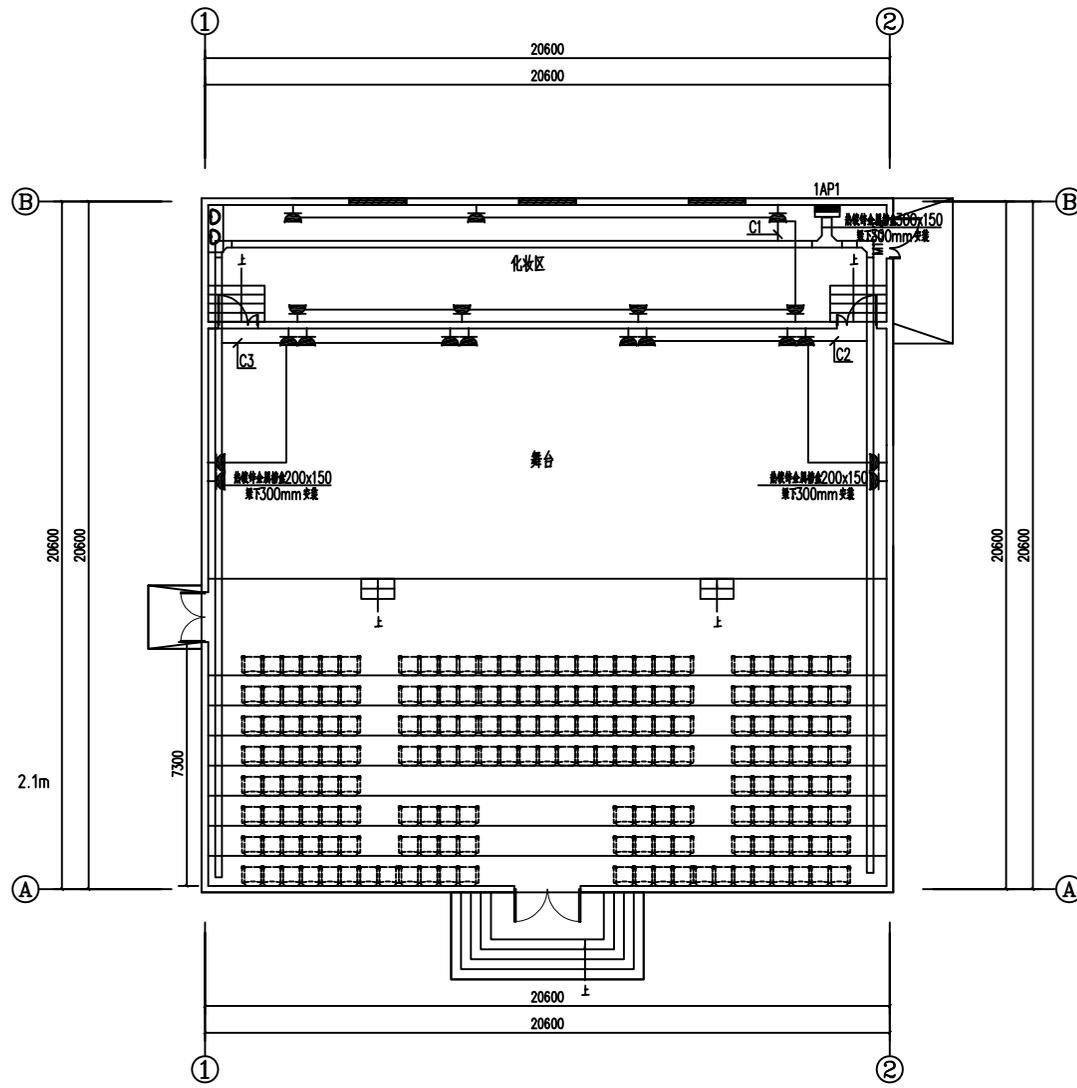


一层插座平面图 1:100

<b>会签</b> Joint Check up	
总图 建筑 结构	给排水 暖通 电气
<b>备注</b> Notes	
* 本图纸的版权, 属中核设计集团有限公司所有, 不得用于本工程以外范围。 * 本图纸需手续齐全方可用于施工。	
<b>平面示意</b> Plane Diagram	
(Blank area for notes or additional information)	
设计号:	JOB NO.
建设单位:	CLIENT
连云港艺术学校	
工程名称:	PROJECT TITLE
连云港市艺术学校电气维修改造	
子项名称:	SUB ITEM
剧场	
图名:	DRAWING TITLE
一层照明平面图	
注册执业栏 REGISTERED ARCHITECT	
姓名:	李建明
注册证书号码:	DG135000224
注册印章号码:	6102289-DG004
审定 APPROVED BY	(Blank)
审核 CHECKED BY	(Blank)
设计总负责人 PROJECT LEADER	(Blank)
专业负责人 DISCIPLINE CHIEF	(Blank)
校对 CHECKED BY	(Blank)
设计 DESIGNED BY	(Blank)
出图签章 STAMP FOR DRAWING COMPLETED	
(Blank area for stamps)	
版次:	A
图别: 方案 DIS. CHECKED BY	图号: DS-03/04 DIS. NO.
比例: 1:100 SCALE	日期: 2025-06 DATE
本图须加盖本公司出图签章, 否则一律无效	







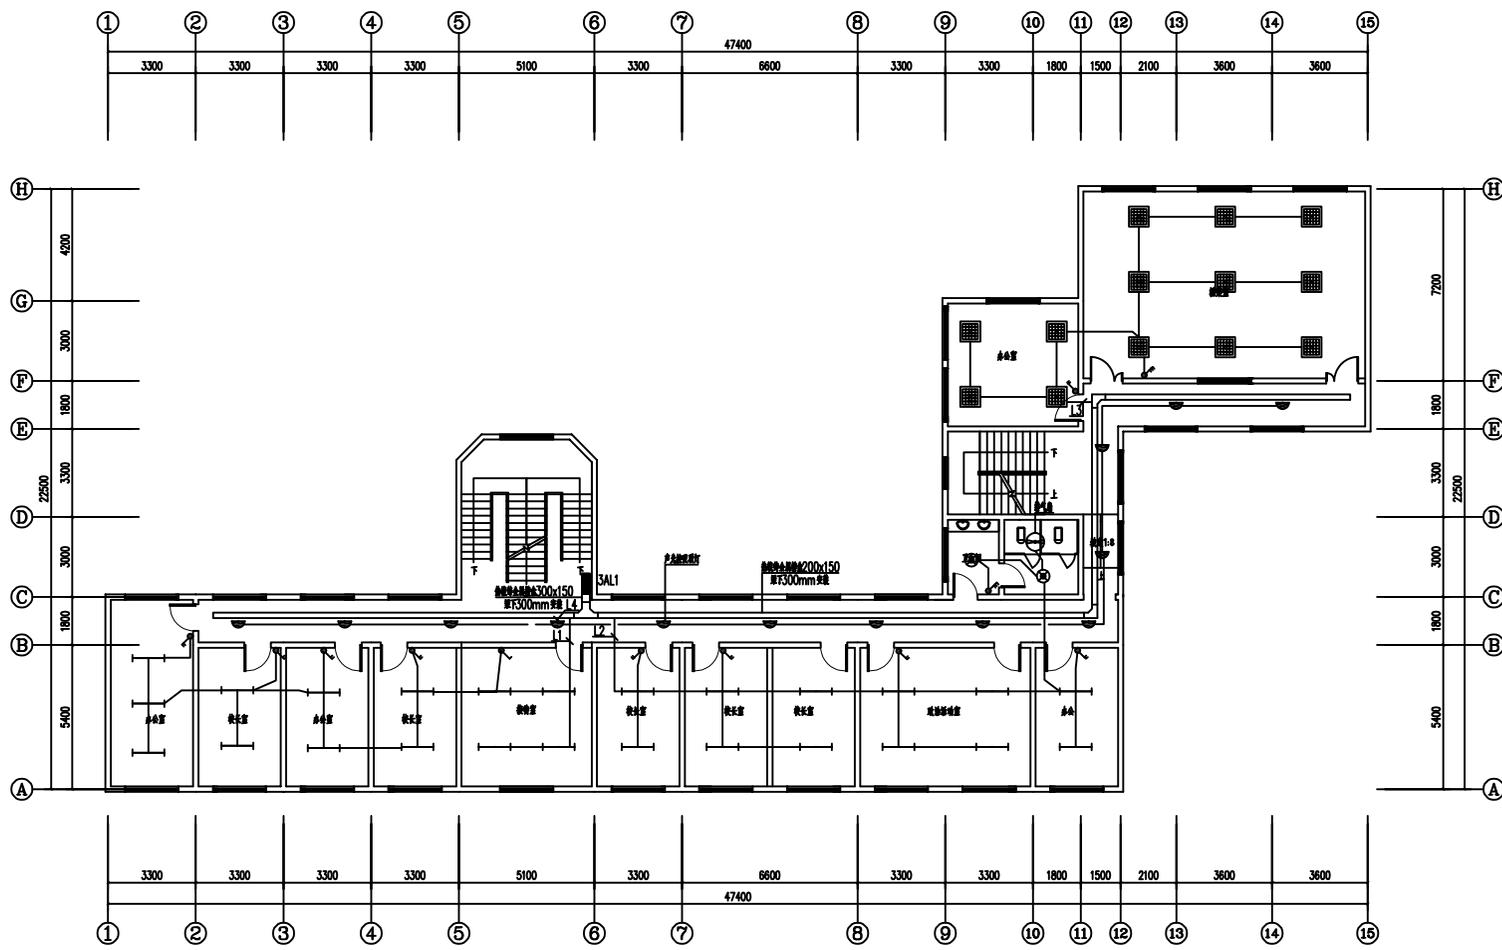

三层照明平面图 1:100

■ 备注 Notes	
基础	给排水
结构	暖通
装饰	电气

■ 备注 Notes

- \* 本图按国家规定, 属中设计集团有限公司所有, 不得用于本工程以外范围。
- \* 本图按图手统一全方可用于施工。

■ 平面图例 Floor Diagram

设计号:	J08 03
建设单位:	CL001
工程名称:	PROJECT TITLE
项目名称:	SUB TITLE
图名:	DRAWING TITLE

注册执业证 (REGISTERED ARCHITECT)

姓名: [ ]

控制证书号: [ ]

注册印章号: [ ]

设计负责人 (DESIGNER)

姓名: [ ]

专业负责人 (PROFESSIONAL)

姓名: [ ]

设计 (DESIGN)

日期: [ ]

出图签字 (SIGNATURE FOR PRINTING COMPLETED)


图次: A

日期: 2022-04-12

比例: 1:100


日期: 2022-04

本图按图手统一全方可用于施工, 否则一律无效

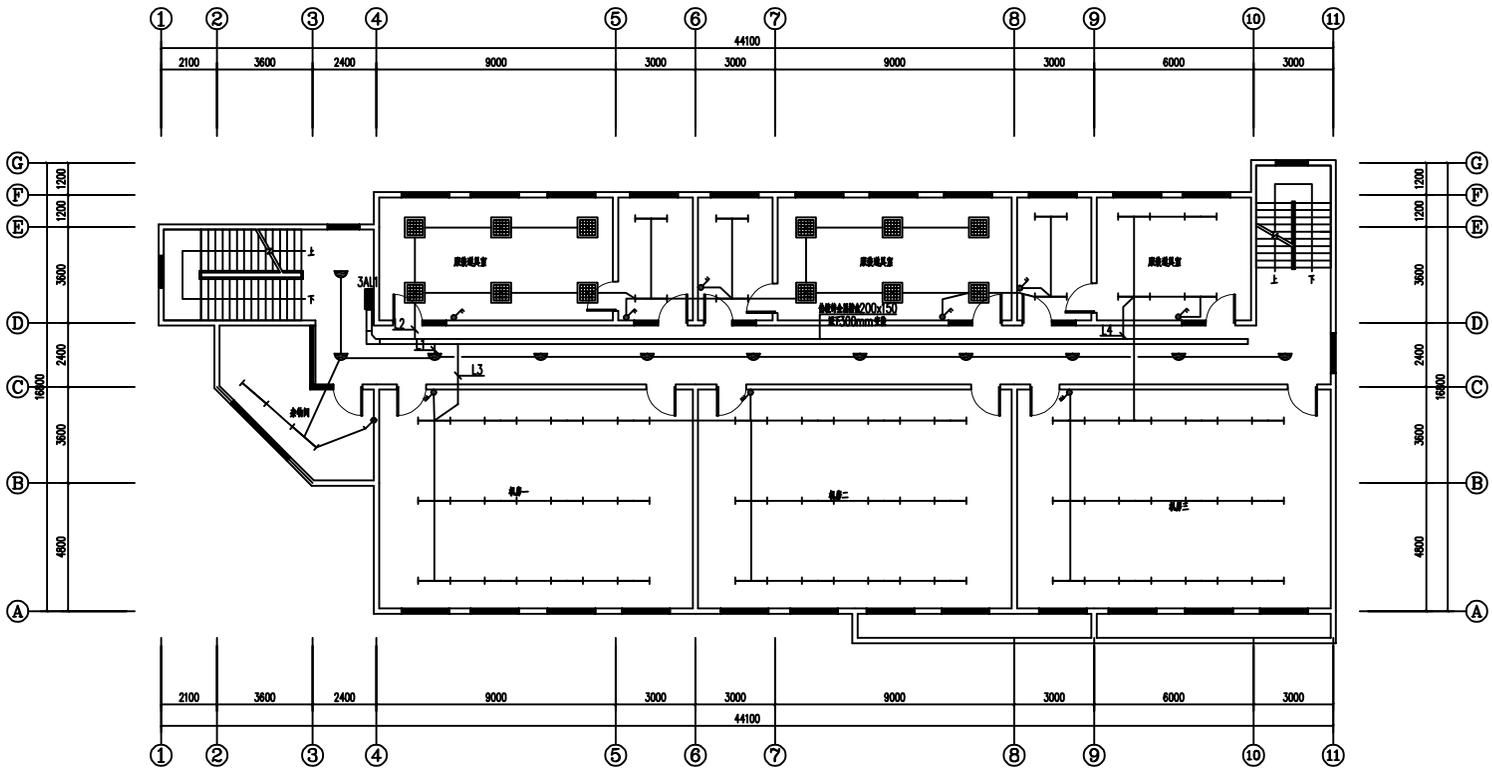


三层照明平面图 1:100

<b>会签</b> <i>Just Check up</i> 日期: _____ 姓名: _____ 审核: _____ 姓名: _____ 设计: _____ 姓名: _____	
<b>备注</b> <i>Notes</i> * 本图按院的规定, 属中设计集团有限公司 所有, 不得用于本工程以外范围。 * 本图按院手竣工方可用于施工。	
<b>平面图</b> <i>Plane Diagram</i>	
设计号: _____ 图号: _____ 建设单位: _____ 工程名称: _____ 连云港市艺术学校电气维修改造 子项名称: _____ 名称: _____ 注册执业证号: _____ 姓名: _____ 控制证书号: _____ 注册证书号: _____ 设计负责人: _____ 专业负责人: _____ 设计日期: _____ 设计日期: _____ 出图日期: _____ 图次: _____ 日期: _____ 比例: 1:100 本图按院属本公司出图签章, 否则一律无效。	

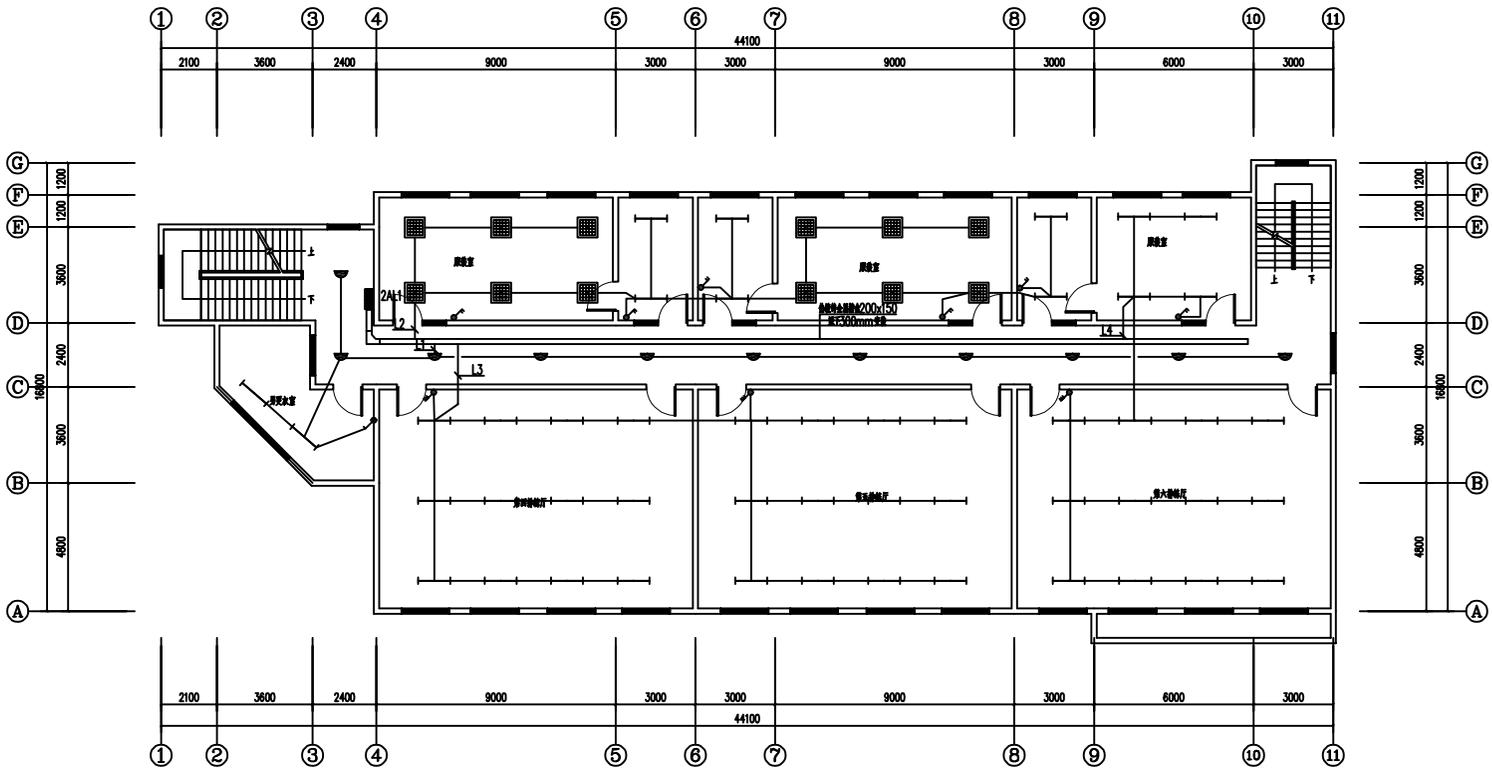


二层照明平面图 1:100

■ 会签 Joint Check up	
总图	给排水
建筑	暖通
结构	电气
■ 备注 Notes	
* 本图按图例, 属中设计集团有限公司 所有, 不得用于本工程以外范围	
* 本图按图例, 属中设计集团有限公司 所有, 不得用于本工程以外范围	
■ 平面图 Plane Diagram	
设计号: J08 01	
设计单位: CLM	
工程名称: 连云港艺术学校	
连云港市艺术学校电气维修改造	
子项名称: 宿舍楼	
图名: 二层照明平面图	
注册执业证: REGISTERED ARCHITECT	
姓名:	张
注册证号:	
执业印章号:	
专业负责人:	
设计负责人:	
设计日期:	
设计日期:	
出图日期:	2025-04
图次:	A
图号:	J08-04/12
比例:	1:100
本图按图例, 属中设计集团有限公司 所有, 不得用于本工程以外范围	

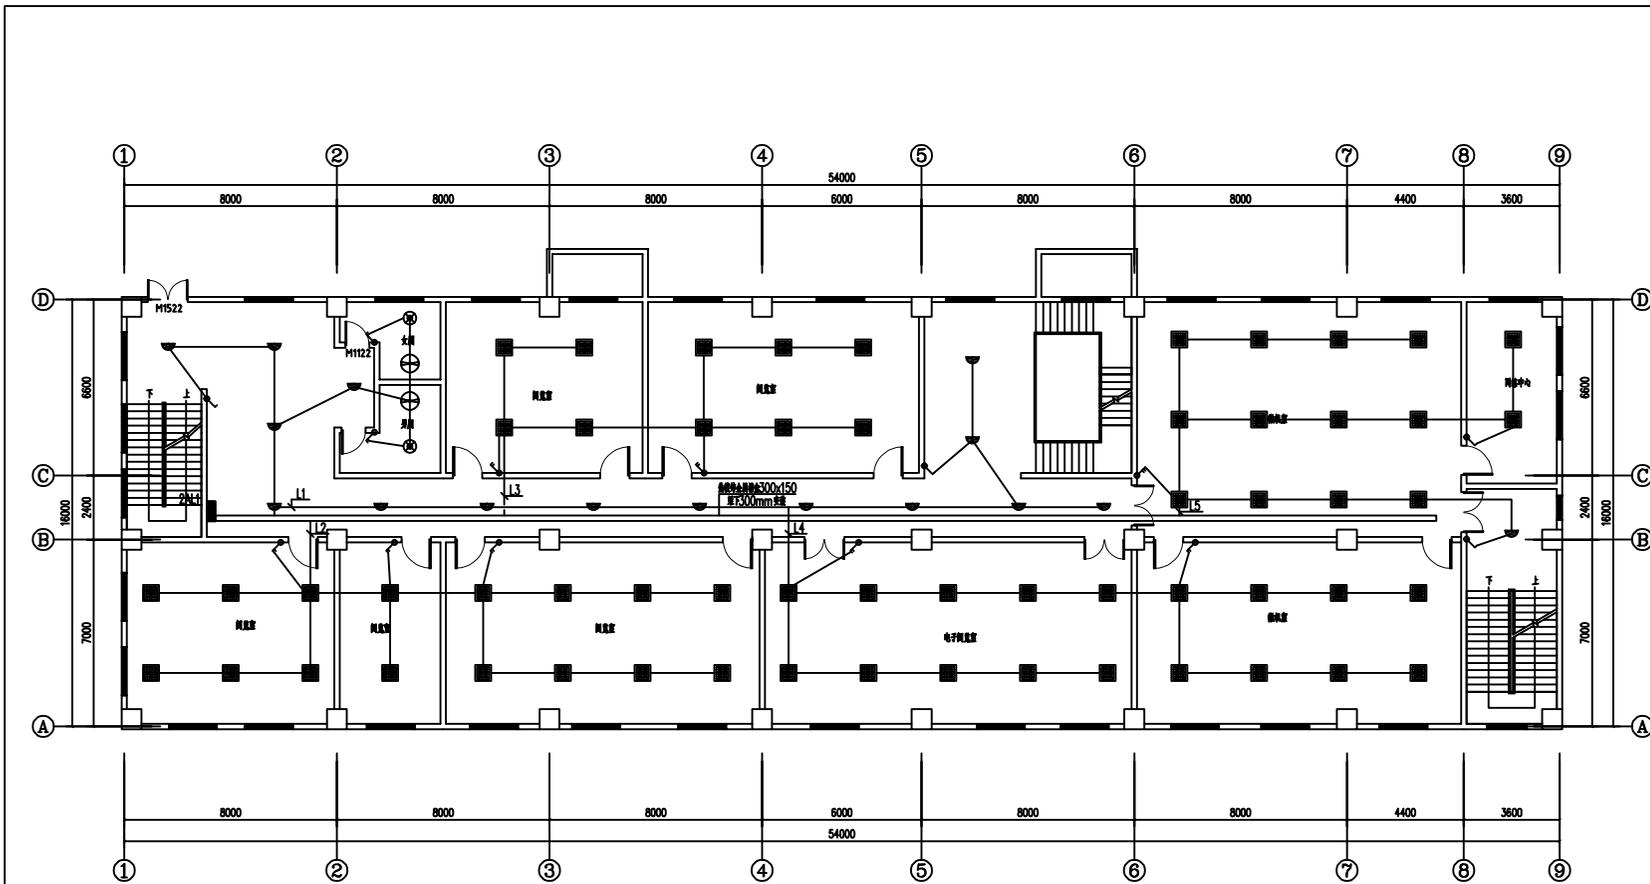


二层照明平面图 1:100

■ 备注 Notes	
基础	给排水
建筑	暖通
结构	电气
■ 平面图 Plane Diagram	
* 本图版权归, 属中设计集团有限公司 所有, 不得用于本工程以外范围 * 本图仅供手竣工方可用于施工	
设计号:	J08-01
设计单位:	CLM
工程名称:	连云港艺术设计有限公司
项目名称:	连云港艺术设计有限公司电气修改
图名:	二层照明平面图
注册执业:	REGISTERED ARCHITECT
姓名:	张
注册证号:	注册证号
执业印章号:	执业印章号
设计负责人:	设计负责人
设计日期:	设计日期
出图日期:	出图日期
图次:	A
图号:	图号: 05-05/10
比例:	1:100
日期:	2022-04
本图版权归本公司所有, 否则一切无效	

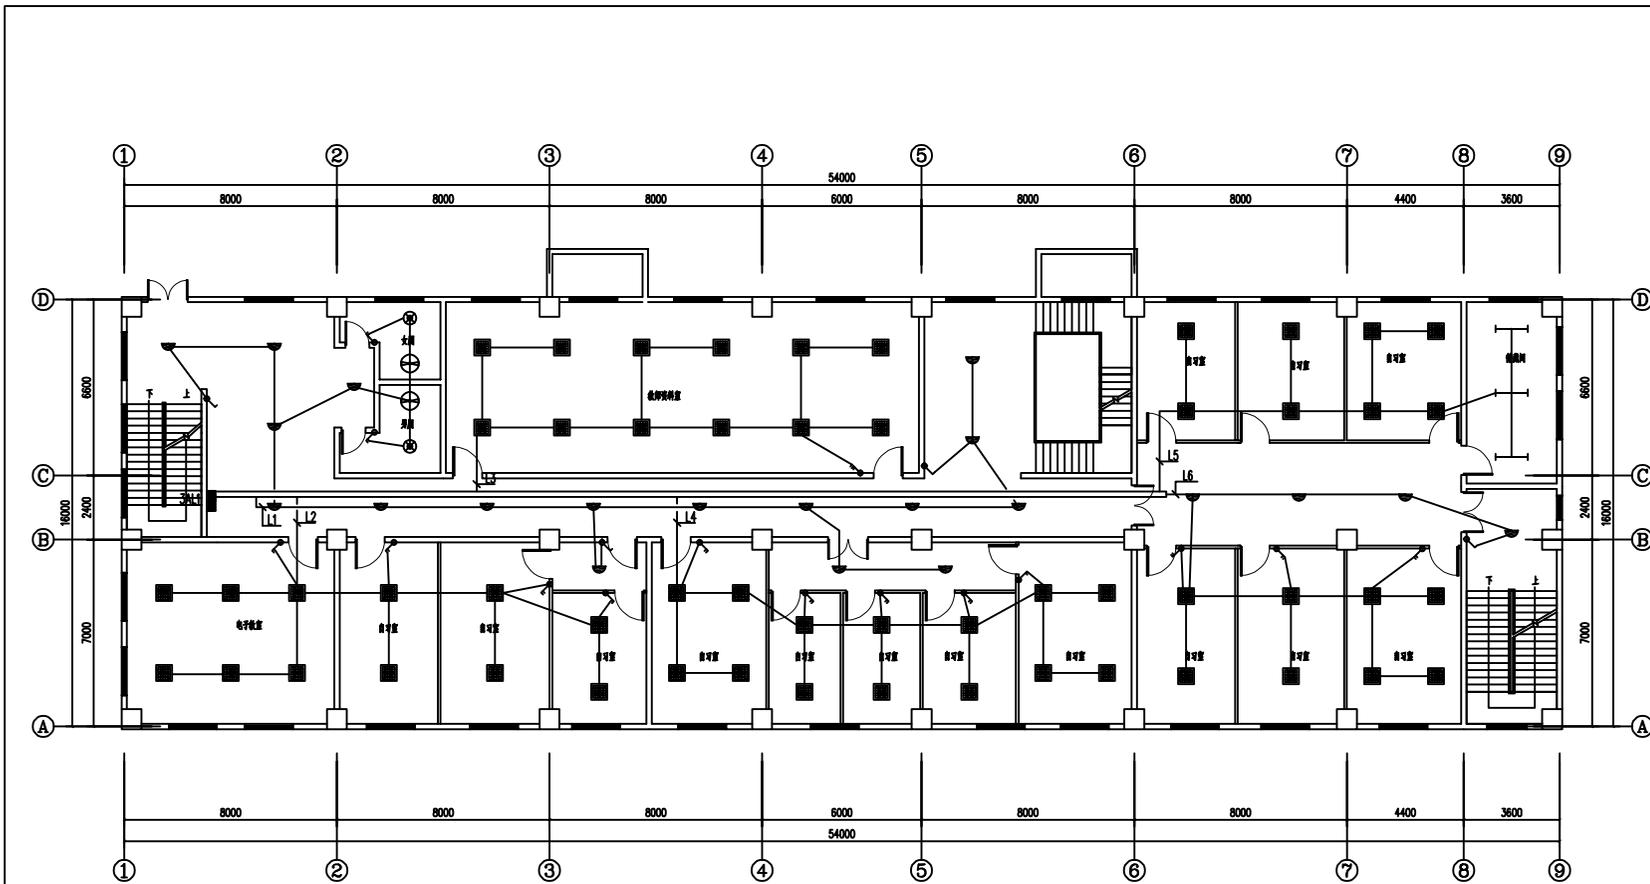

三层照明平面图 1:100

■ 备注 Notes	
基础	给排水
建筑	暖通
结构	电气
■ 备注 Notes	
* 本图仅供设计、施工参考，不得用于其他工程。	
* 本图仅供设计、施工参考，不得用于其他工程。	
* 本图仅供设计、施工参考，不得用于其他工程。	
■ 平面图 Table	
设计号: JOB NO.	
设计单位: CLM	
项目名称: 连云港艺术设计有限公司	
工程名称: 连云港艺术设计有限公司电气照明改造	
子项名称: 原址改造照明	
图名: 三层照明平面图	
注册执业证: REGISTERED ARCHITECT	
姓名:	张
注册证号:	
执业印章号:	
设计负责人:	
设计日期:	
设计:	
出图签字:	STAMP FOR SEALING COMPLETED
层次:	A
日期: 方案	日期: 2022-04
比例: 1:100	日期: 2022-04
本图仅供设计、施工参考，不得用于其他工程。	

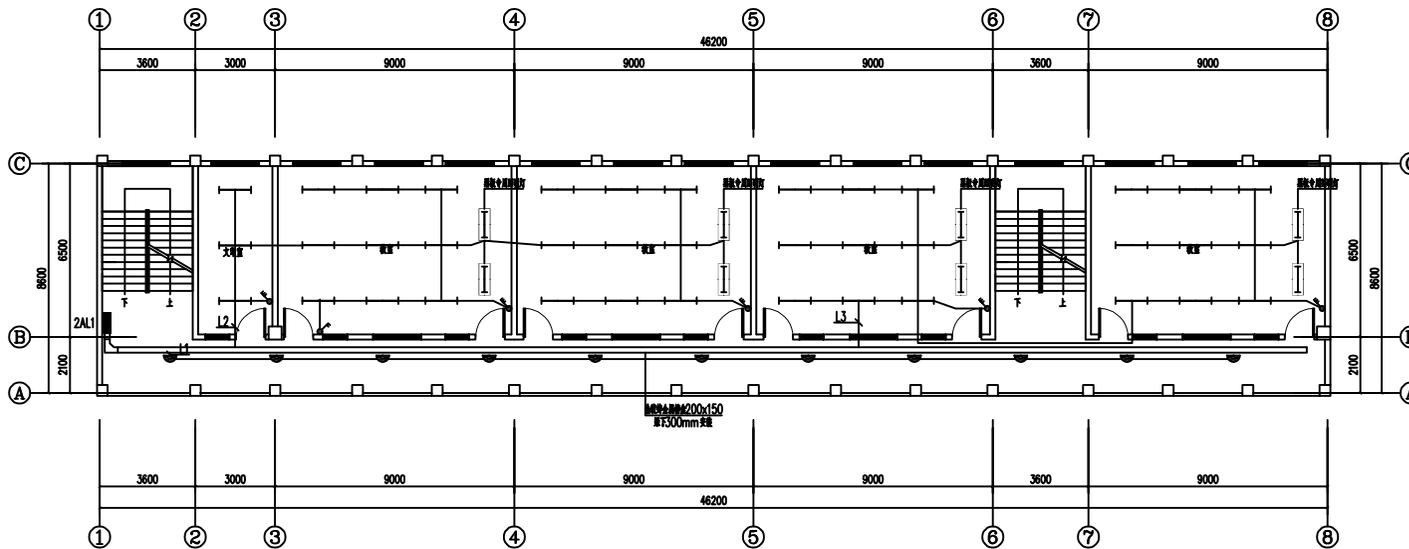

二五层照明平面图 1:100

■ 会签 Joint Check up

专业	给排水
专业	暖通
专业	电气

■ 备注 Notes

- \* 本图按图例, 属中设计集团有限公司
- 所有, 不得用于本工程以外范围
- \* 本图按图例齐全方可用于施工

■ 平面图 Table

设计号:	J08 01
建设单位:	CL101
工程名称:	PROJECT TITLE
子项名称:	SUB TITLE
图名:	DRAWING TITLE

设计号: J08 01  
建设单位: CL101

工程名称: PROJECT TITLE

子项名称: SUB TITLE

图名: DRAWING TITLE

二五层照明平面图

注册执业人 REGISTERED ARCHITECT

姓名: NAME

控制证书号码: CONTROLLED CERTIFICATE NO.

注册证书号码: REGISTERED CERTIFICATE NO.

专业: SPECIALTY

设计负责人: DESIGNER

专业负责人: SPECIALTY SUPERVISOR

设计: DESIGN

出图签字: SIGNATURE FOR ISSUING COMPLETED

图次: A


图号: 15-04/05

日期: 2022-04

比例: 1:100


本图按图例本公司出图签字, 否则一律无效



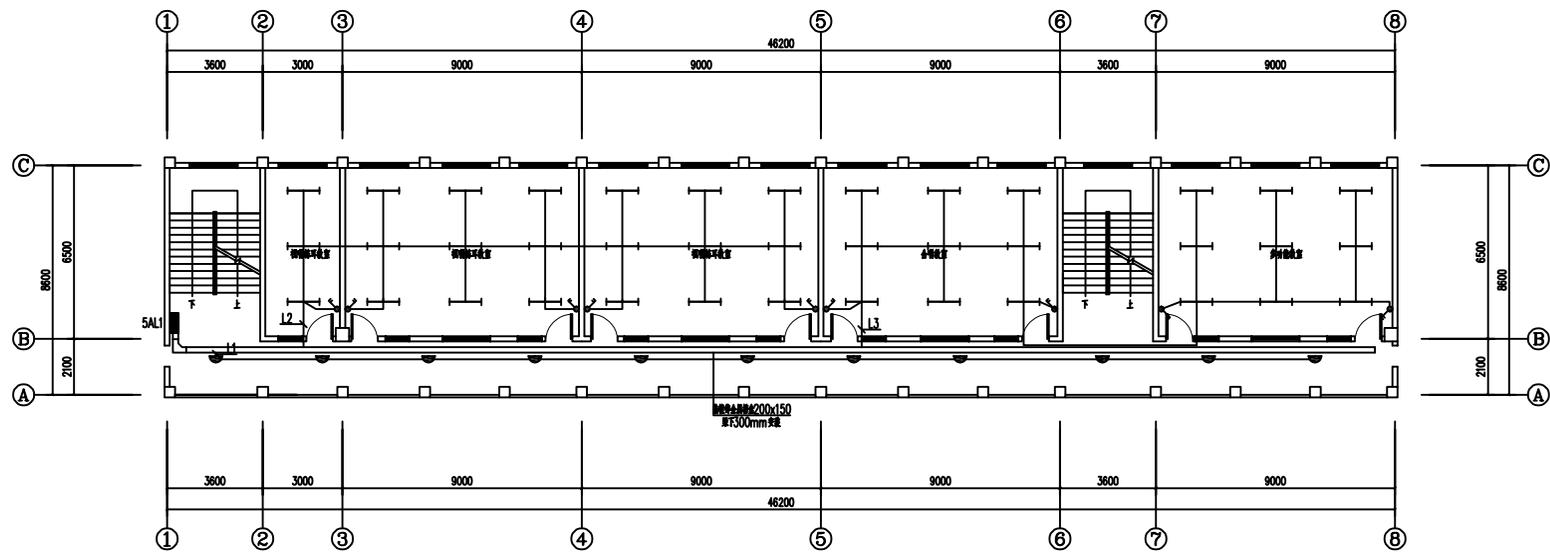


五层照明平面图 1:100

<b>图例</b> Legend ■ 合管 Joint Conduit 虚线 给排水 虚线 暖通 虚线 电气		
<b>图名</b> Name * 本图版权归, 属中设计集团有限公司 所有, 不得用于本工程以外范围 * 本图仅供手竣工方可用于施工		
<b>平面图</b> Floor Diagram		
设计号: JOB NO. 建设单位: CLIENT 连云港艺术学校 工程名称: PROJECT TITLE 连云港市艺术学校电气维修改造 子项名称: SUB ITEM 林勇波 图名: DRAWING TITLE 五层照明平面图 注册执业证: REGISTERED ARCHITECT 姓名: NAME 控制证书号: IDENTIFICATION NUMBER 校验证书号: VERIFICATION NUMBER 专业负责人: SPECIALIST 设计负责人: DESIGNER 设计: DESIGN 出图签字: STAMP FOR DRAWING COMPLETED 版次: A 日期: 日期: 2022-04 比例: 1:100 本图版权归本公司所有, 否则一律无效		

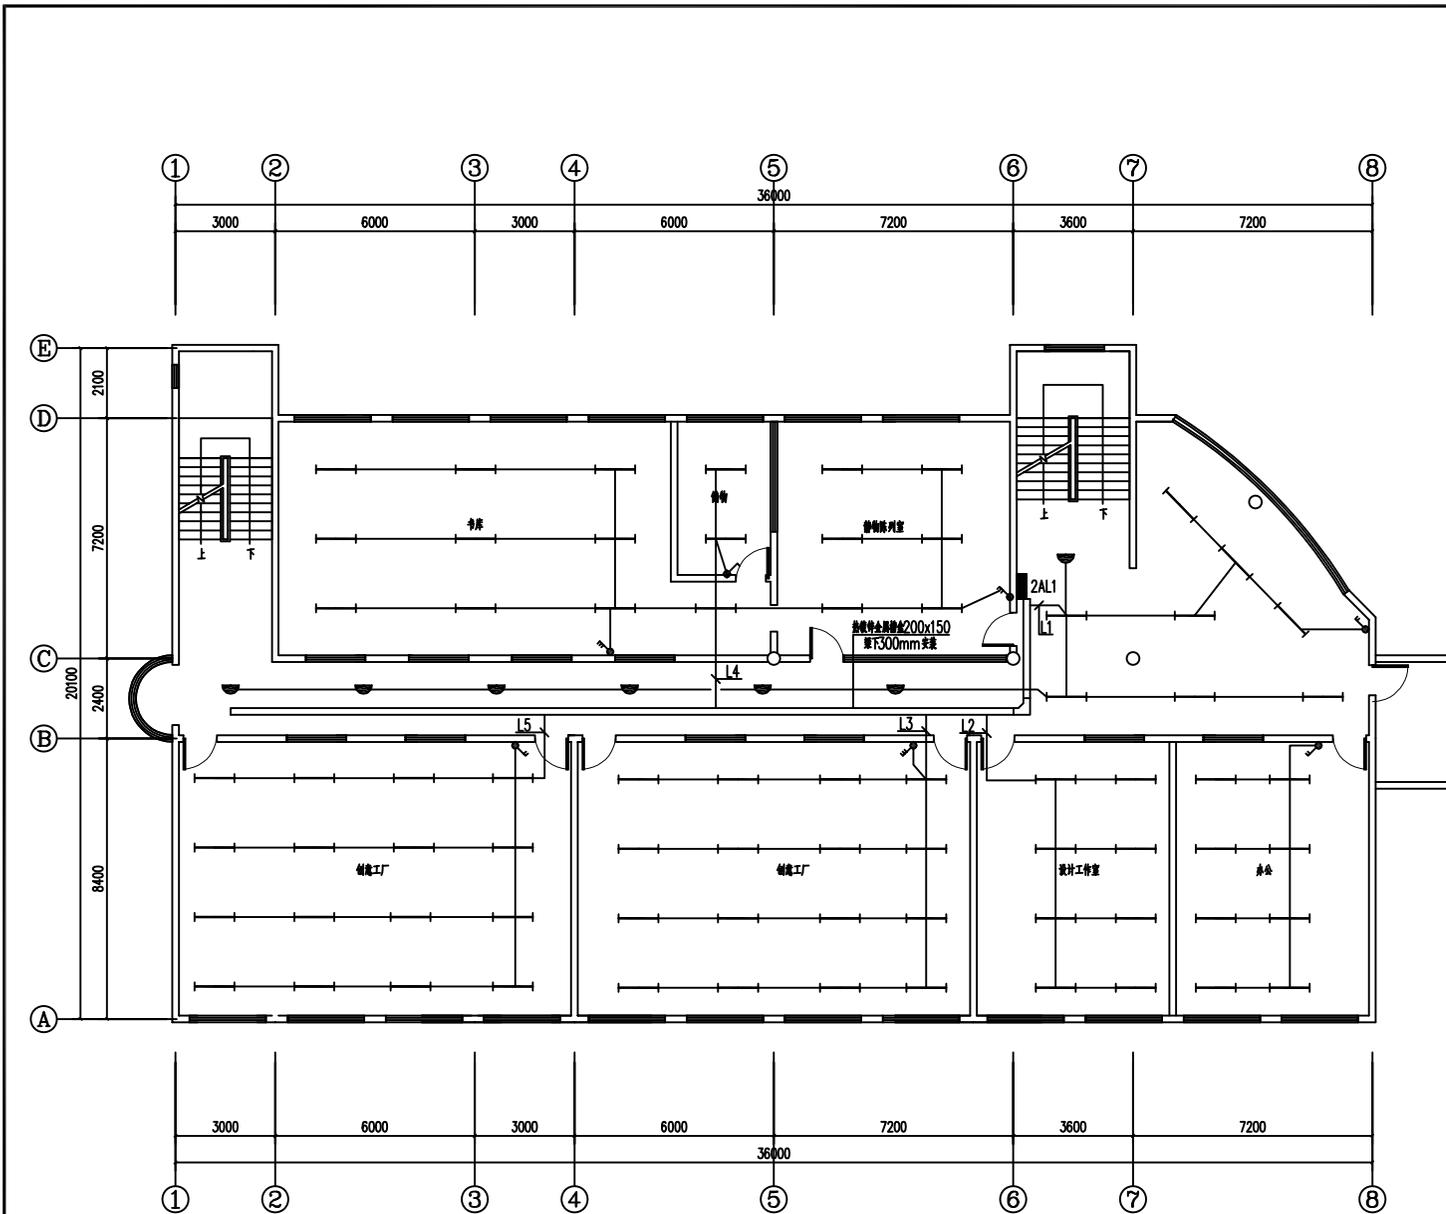


二层照明平面图 1:100

■ 会签 Joint Check up	
总图	给排水
建筑	暖通
结构	电气
■ 备注 Notes	
* 本图纸的版权, 属中核设计集团有限公司所有, 不得用于本工程以外范围.	
* 本图纸需手续齐全方可用于施工.	
■ 平面示意 Plane Diagram	
设计号: JOB NO.	
建设单位: 连云港艺术学校 CLIENT	
工程名称: 连云港市艺术学校电气维修改造 PROJECT TITLE	
子项名称: 逸夫楼 SUB ITEM	
图名: 二层照明平面图 DRAWING TITLE	
注册执业栏 REGISTERED ARCHITECT	
姓名: 李建明 NAME	
注册证书号码: DG135000224 REGISTRATION CERTIFIC NO.	
注册印章号码: 6102289-DG004 REGISTRATION STAMP NO.	
审定 APPROVED BY	
审核 CHECKED BY	
设计总负责人 PROJECT LEADER	
专业负责人 DISCIPLINE CHIEF	
校对 CHECKED BY	
设计 DESIGNED BY	
出图签章 STAMP FOR DRAWING COMPLETED	
版次: A REVISION NO.	
图别: 方案 DRAWING CATEGORY	图号: DS-04/12 DRAWING NO.
比例: 1:100 SCALE	日期: 2025-06 DATE
本图须加盖本公司出图签章, 否则一律无效	

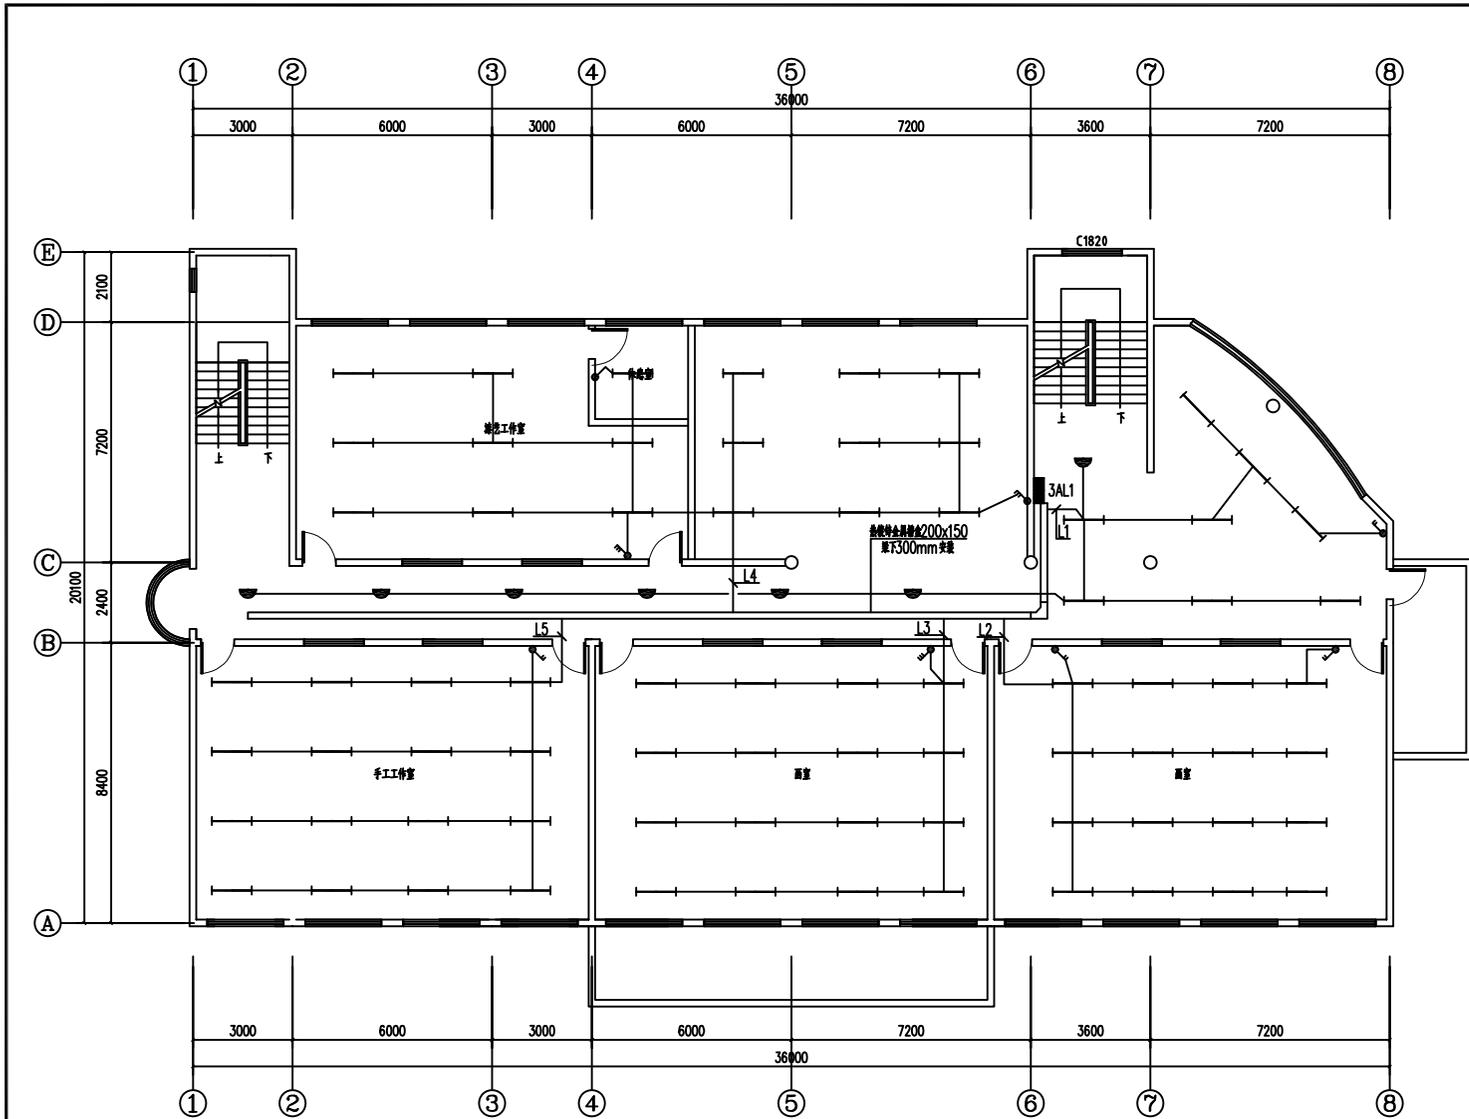


三层照明平面图 1:100

■ 会签 Joint Check up	
总图	给排水
建筑	暖通
结构	电气
■ 备注 Notes	
* 本图纸的版权, 属中核设计集团有限公司所有, 不得用于本工程以外范围。	
* 本图纸需手续齐全方可用于施工。	
■ 平面示意 Plane Diagram	
设计号: _____ JOB NO.	
建设单位: _____ CLIENT	
工程名称: _____ PROJECT TITLE	
连云港市艺术学校电气维修改造	
子项名称: _____ SUB ITEM	
逸夫楼	
图名: _____ DRAWING TITLE	
三层照明平面图	
注册执业栏 REGISTERED ARCHITECT	
姓名: _____	李建明
注册证书号码: _____	DG135000224
注册印章号码: _____	6102289-DG004
审定 APPROVED BY	
审核 CHECKED BY	
设计总负责人 PROJECT LEADER	
专业负责人 DISCIPLINE CHIEF	
校对 CHECKED BY	
设计 DESIGNED BY	
出图盖章 STAMP FOR DRAWING COMPLETED	
版次: _____ A _____ REVISION NO.	
图别: 方案 _____	图号: DS-05/12 _____
比例: 1:100 _____	日期: 2025-06 _____
本图须加盖本公司出图印章, 否则一律无效	

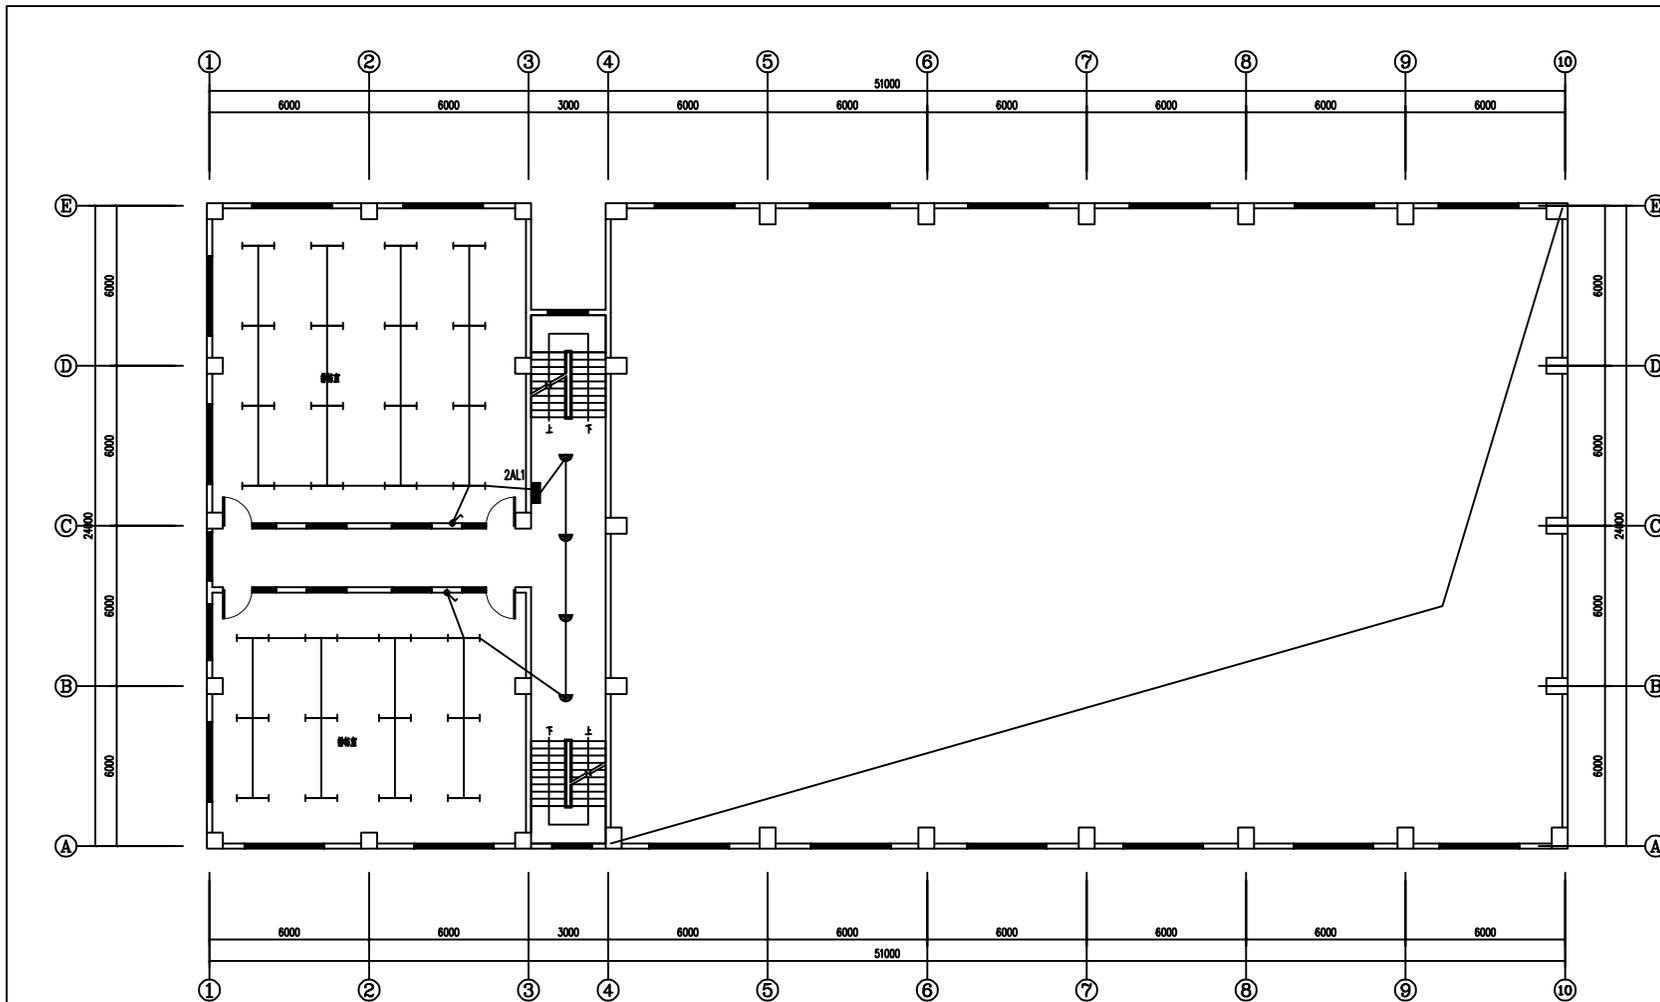


二层照明平面图 1:100

■ 备注 Notes	
基础	给排水
结构	暖通
装饰	电气
* 本图按图例设计, 属中设计集团有限公司 所有, 不得用于本工程以外范围 * 本图按图例设计, 方可用于施工	
■ 平面图 Table	
设计号: _____ JOB NO. 建设单位: _____ CLIENT 连云港艺术学院 工程名称: _____ PROJECT TITLE 连云港市艺术学院电气维修改造 项目名称: _____ SUB TITLE 名称: _____ DRAWING TITLE 二层照明平面图 注册执业证: _____ REGISTERED ARCHITECT 姓名: _____ NAME 控制证书号: _____ CONTROL CERTIFICATE NO. 注册证书号: _____ REGISTERED CERTIFICATE NO. 设计负责人: _____ DESIGNER 专业负责人: _____ SPECIALIST 设计: _____ DESIGN 出图签字: _____ SIGNATURE 盖章: _____ SEAL 日期: _____ DATE 比例: 1:100 图号: JS-04/08 日期: 2022-04	
本图按图例设计, 属中设计集团有限公司 所有, 不得用于本工程以外范围 * 本图按图例设计, 方可用于施工	

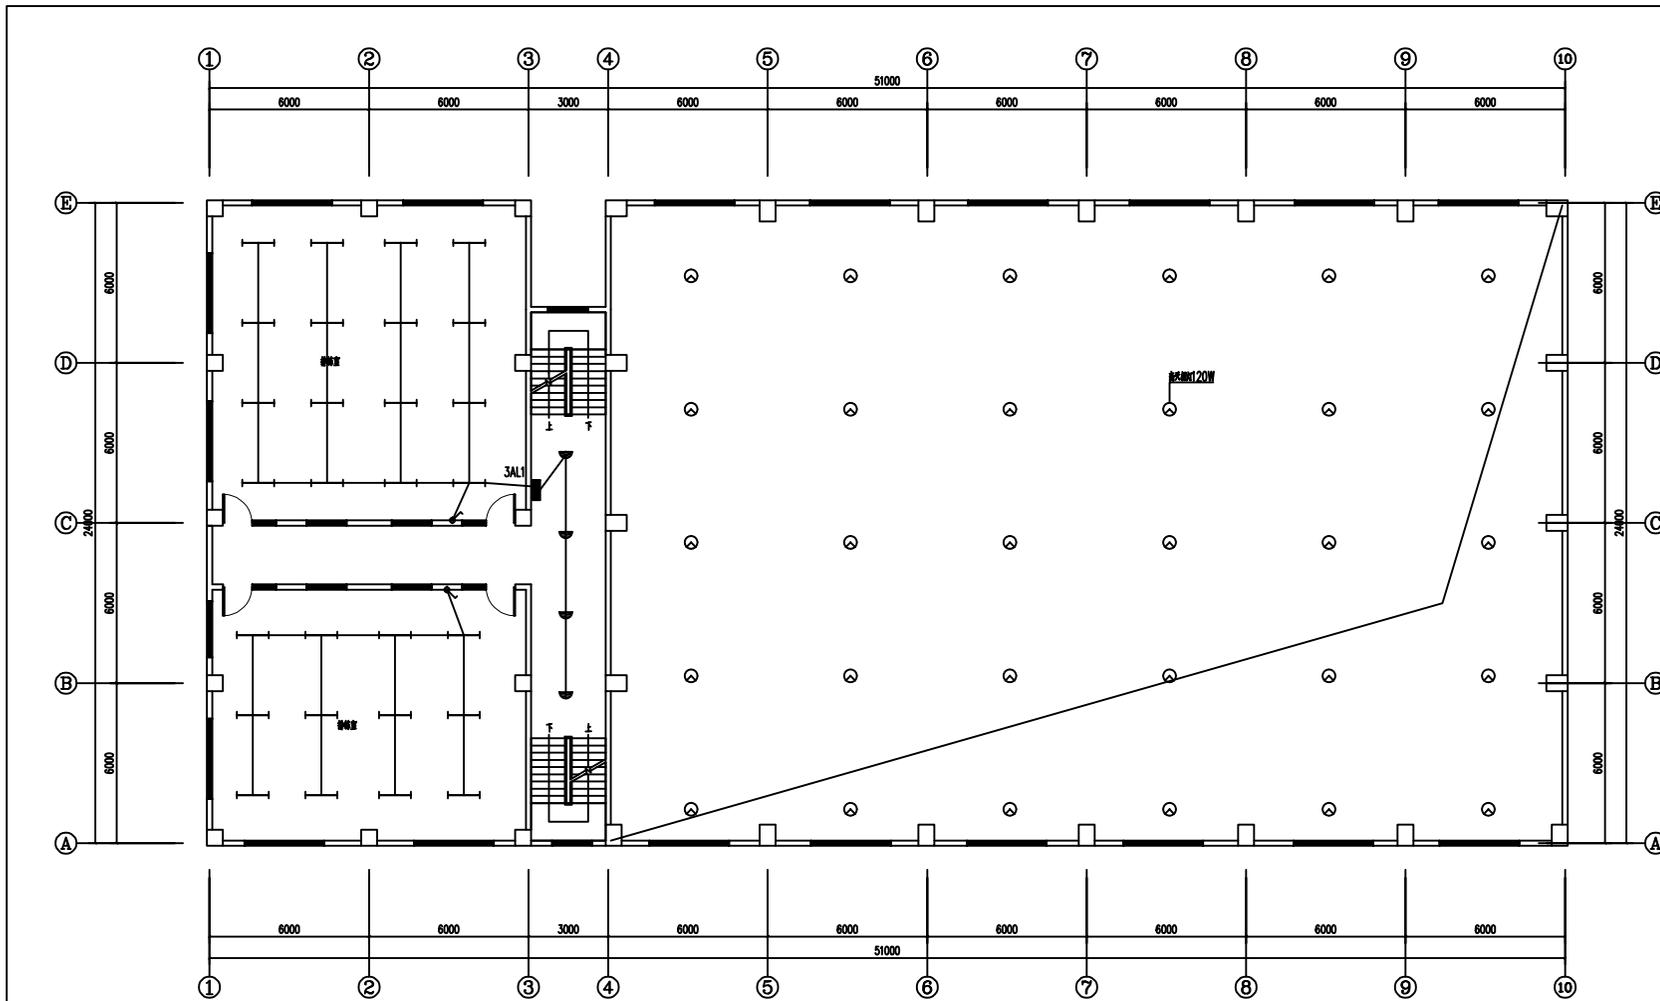

三~四层照明平面图 1:100

■ 备注 Note	
基础	给排水
建筑	暖通
结构	电气
* 本图按图例, 属中设计集团有限公司 所有, 不得用于本工程以外范围 * 本图按图例齐全方可用于施工	
■ 平面图 Table	
设计号: J08 01 设计单位: 连云港艺术设计有限公司 工程名称: 连云港艺术设计有限公司 子项名称: 连云港艺术设计有限公司 图名: 三~四层照明平面图 注册执业证号: 注册电气工程师 姓名: 注册电气工程师 控制证书号: 注册电气工程师 注册证书号: 注册电气工程师 设计负责人: 注册电气工程师 专业负责人: 注册电气工程师 设计: 注册电气工程师 出图签字: 注册电气工程师	
图次: A 日期: 2023-04 比例: 1:100 日期: 2023-04	
本图按图例齐全方可用于施工, 否则一律无效	

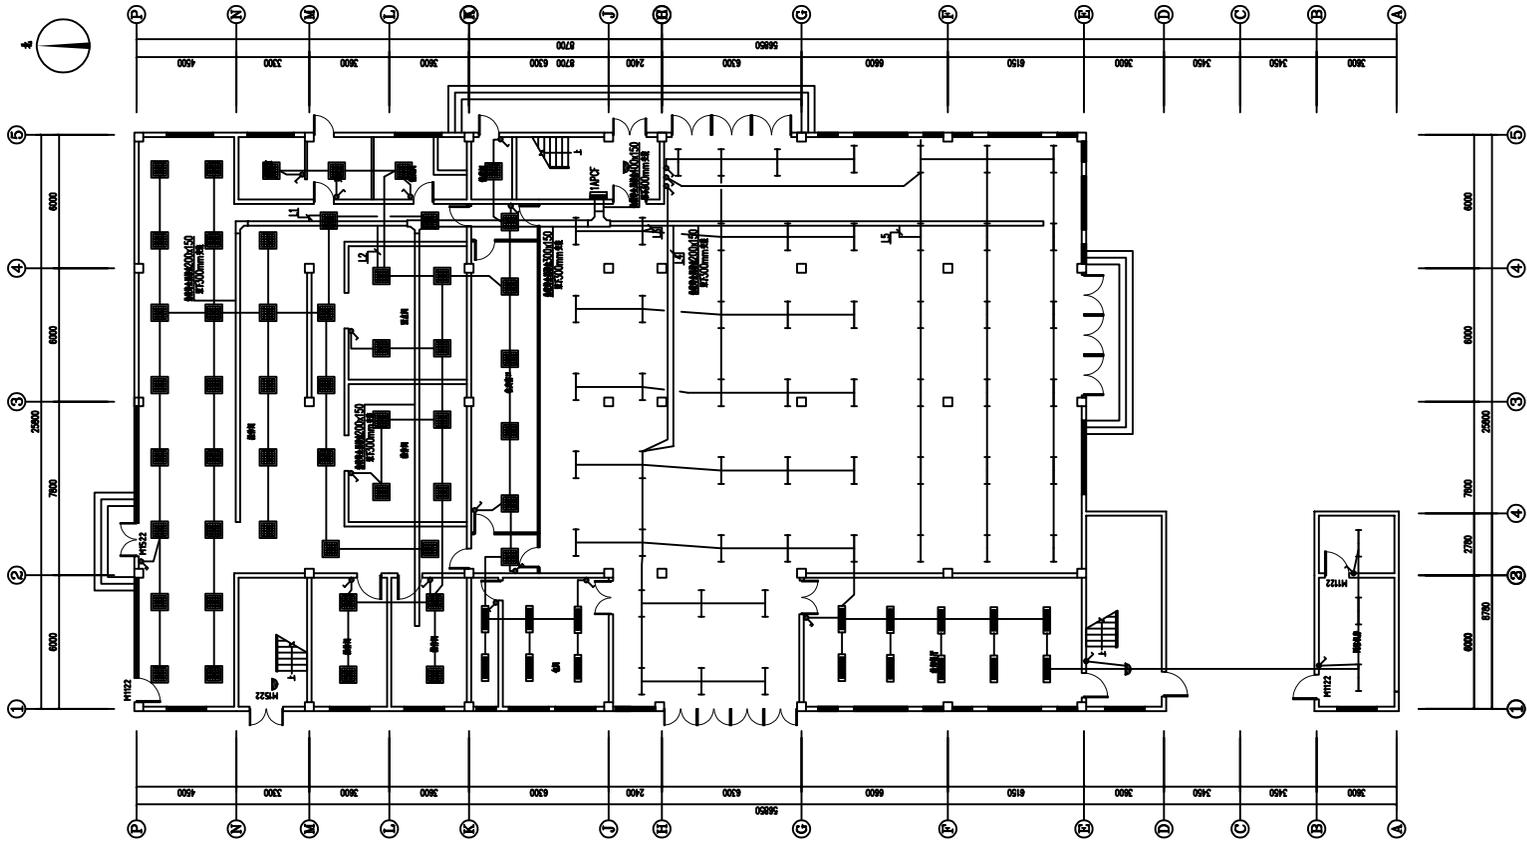


一层弱电平面图 1:100

图 会 签		John Chiu et al	
总图		给排水	
建筑		暖通	
结构		电气	
<b>图 名 称</b> Name * 本图仅供校核, 图中设计内容如有变更 原则, 不得用于本工程以外用途 * 本图仅供学校内部使用, 不得用于施工。			
<b>图 名 称</b> Name 一层弱电平面图			
<b>设计号</b> 设计单位 连云港艺术设计有限公司 工程名称 连云港艺术设计学校电气修缮改造 子项名称 高三教学楼 层数 一层弱电平面图 设计单位 连云港艺术设计有限公司 设计人 设计日期 设计地点 设计内容 一层弱电平面图 审核人 审核日期 审核地点 审核内容 一层弱电平面图			
图 名 称 图 号 图 号: 20-06/11 比 例: 1:100 日 期: 2020-04 本图仅供学校内部使用, 不得用于施工。			







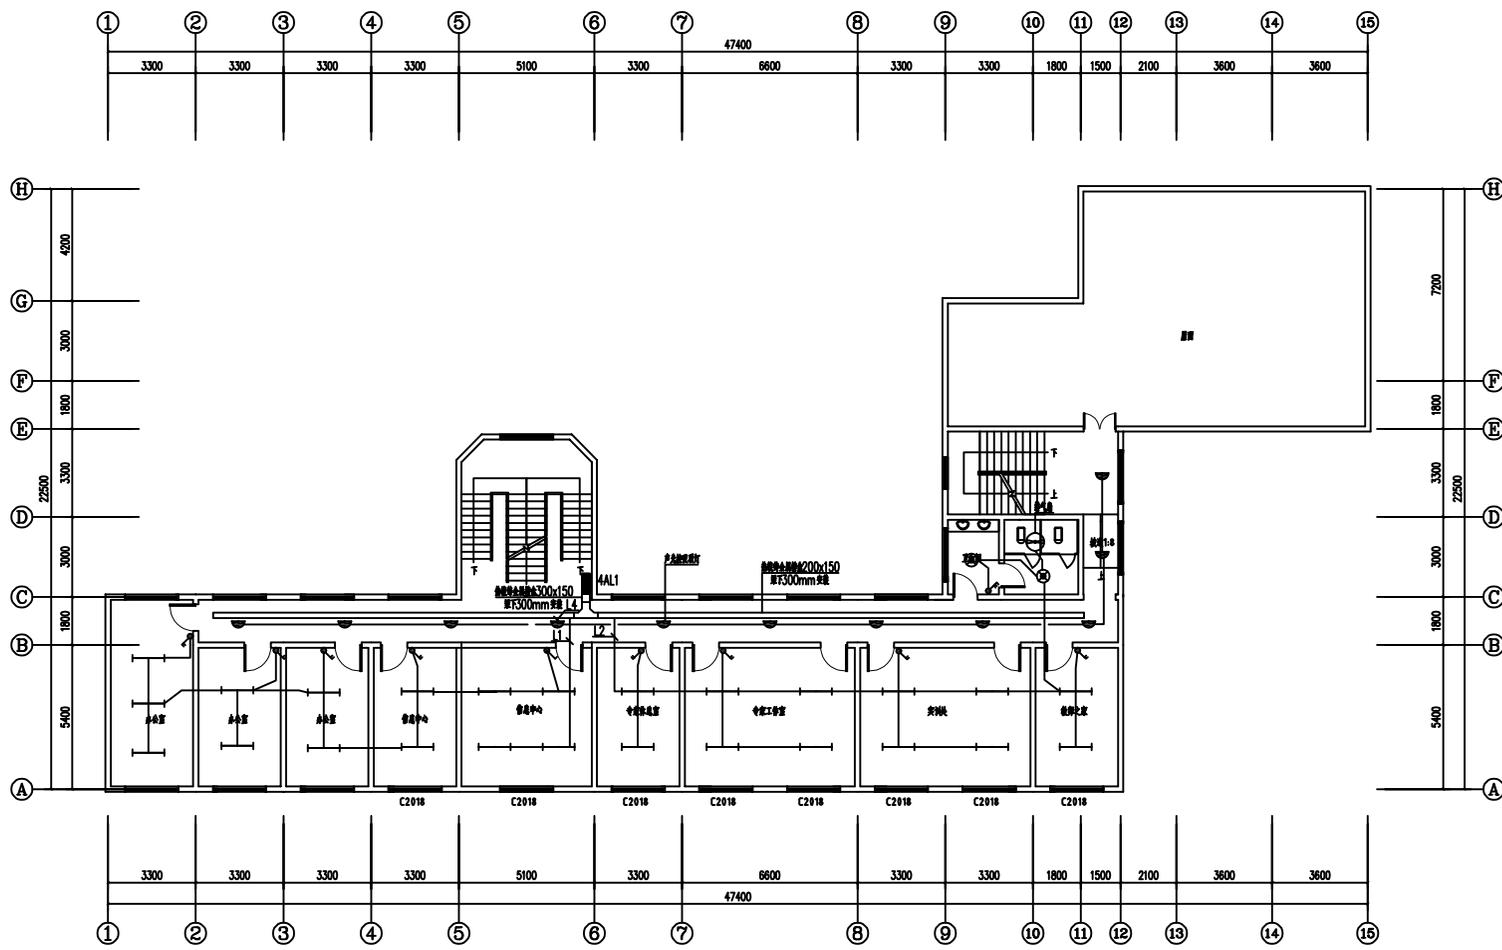

四层照明平面图 1:100

■ 会签 Joint Check up	
日期	给排水
建筑	暖通
结构	电气

■ 备注 Notes

- \* 本图按图例, 属中设计集团有限公司所有, 不得用于本工程以外范围。
- \* 本图按图例齐全方可用于施工。

■ 平面图例 Floor Diagram

设计号:	J08-03
建设单位:	CLM01
工程名称:	PROJECT TITLE
项目名称:	SUB TITLE
图名:	DRAWING TITLE

设计号: J08-03  
建设单位: CLM01

工程名称: 连云港艺术学校  
项目名称: 连云港艺术学校电气维修改造

图名: 四层照明平面图

注册执业证 (REGISTERED ARCHITECT)

姓名: 注册  
控制证书号: 注册证书号  
注册印章号: 注册印章号

设计负责人  
设计日期

专业负责人  
设计日期


设计  
日期

出图签字  
STAMP FOR DRAWING COMPLETED

版次: A  
日期: 2022-04  
比例: 1:100  
日期: 2022-04

本图按图例本公司出图标准, 否则一律无效




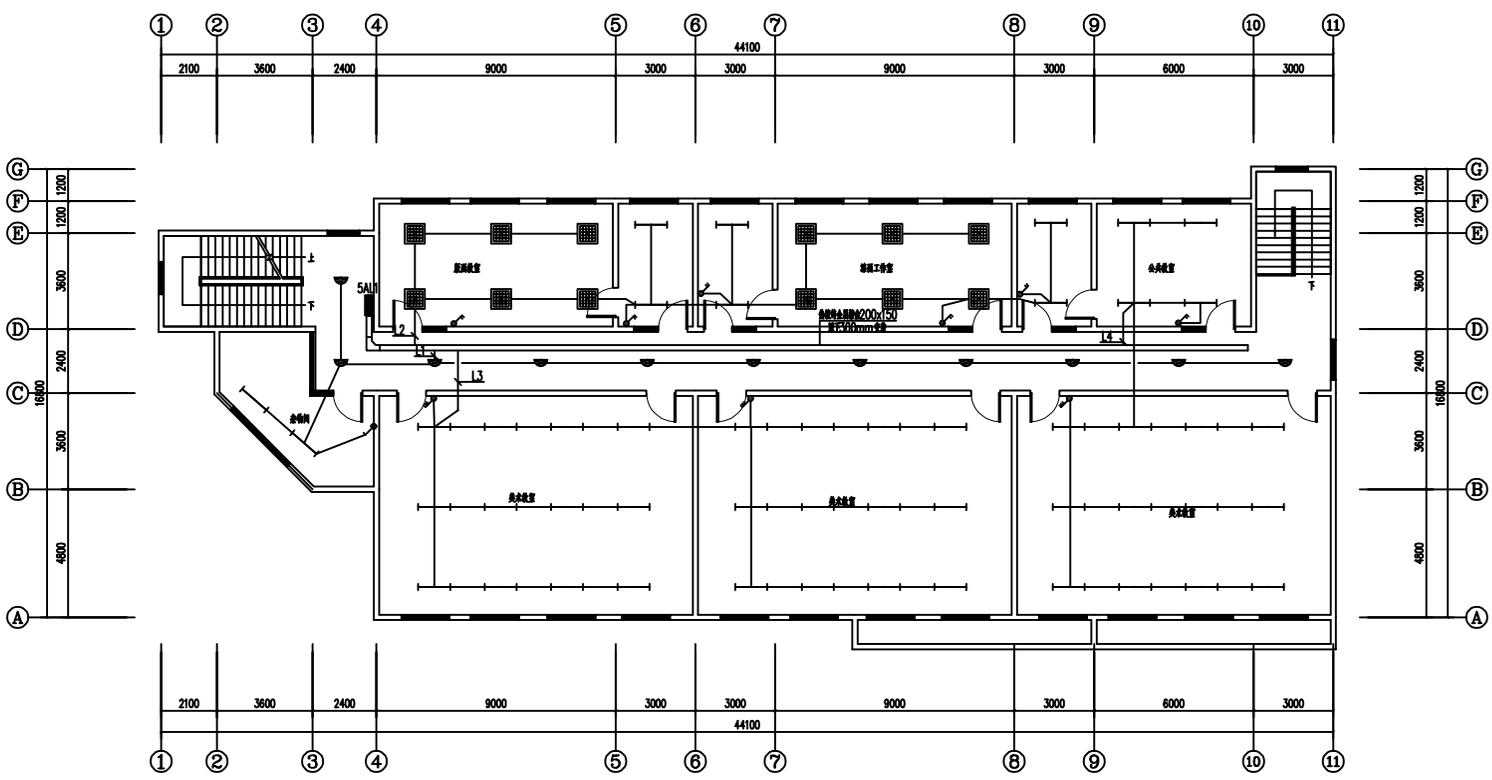

五层照明平面图 1:100


■ 备注 Notes	
基础	给排水
建筑	暖通
结构	电气
* 本图按国家规定,属中设计集团有限公司 所有,不得用于本工程以外范围 * 本图按手竣工图方可用于施工	
■ 平面图 Table	
设计号: JOB NO. 设计单位: CLM 工程名称: PROJECT TITLE 连云港市艺术学校电气修改 子项名称: SUB TITLE 名称: DRAWING TITLE 五层照明平面图 注册执业证: REGISTERED ARCHITECT 姓名: NAME 控制证书号: ARCHITECTURE CONTROL NO. 注册证书号: REGISTERED ARCHITECT NO. 设计负责人: PROJECT DESIGNER 专业负责人: ARCHITECTURE DESIGNER 设计: DESIGNER 日期: DATE 出图签字: STAMP FOR DRAWING COMPLETED 版次: A 日期: 日期: 2022-04 比例: 1:100 本图按竣工图本公司出图签字,否则一律无效	



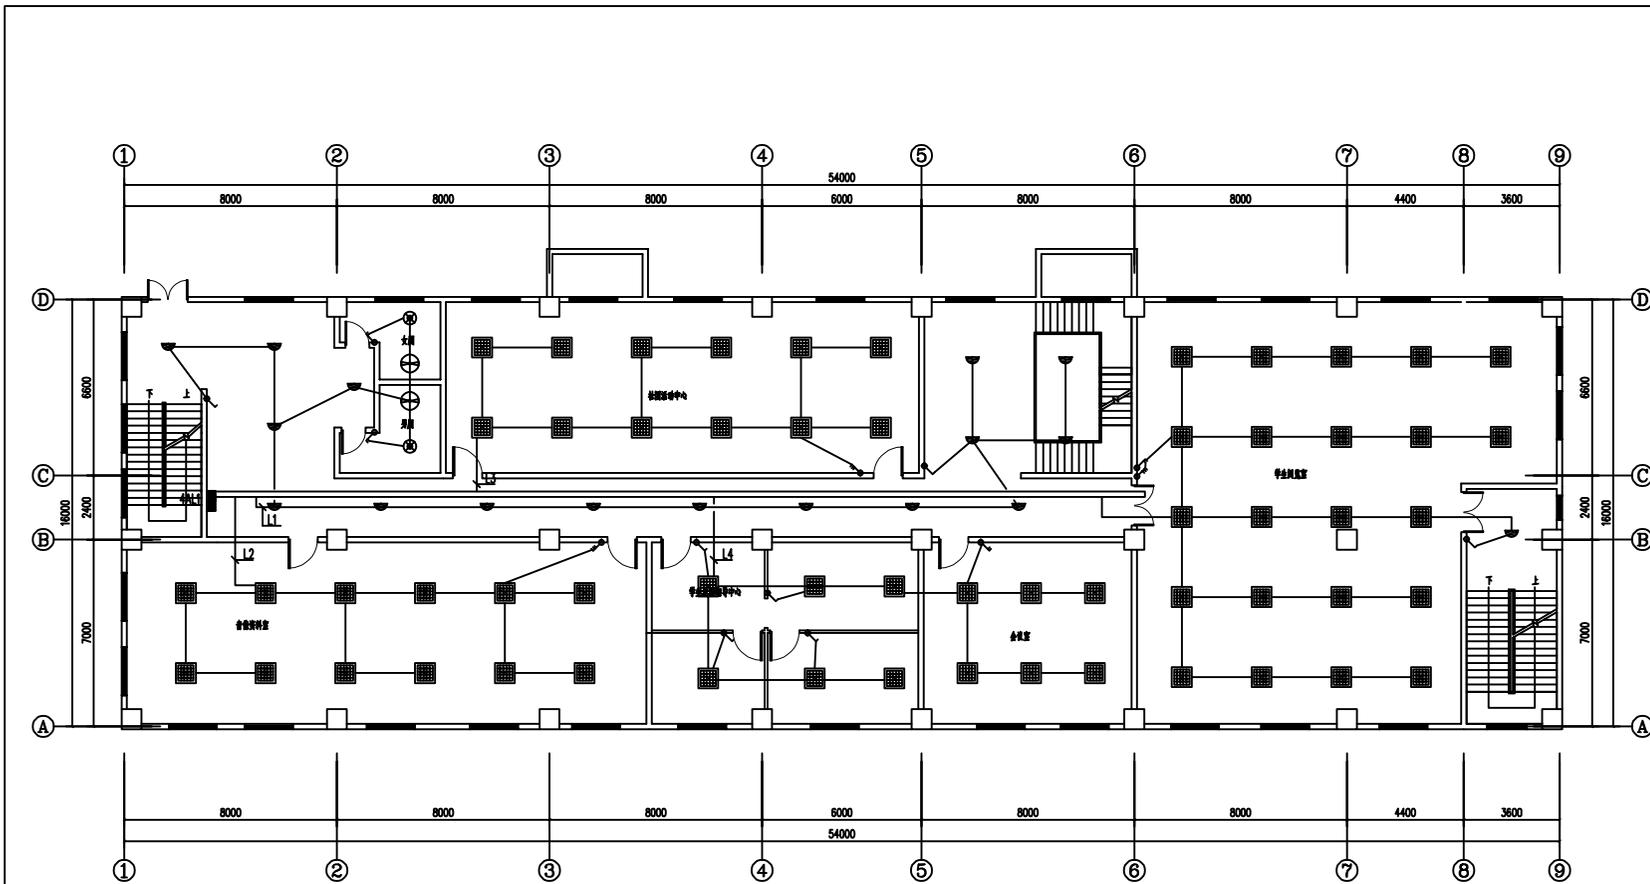


四层照明平面图 1:100

■ 备注 Notes	
基础	给排水
建筑	暖通
结构	电气
* 本图仅供设计、施工、监理单位使用 所有,不得用于本工程以外范围 * 本图仅供手竣工方可用于施工	
■ 平面图 Table	
设计号: JOB NO. 设计单位: CLMPT 项目名称: 连云港艺术学校 工程名称: 连云港艺术学校电气维修改造 子项名称: 原配电室改造 名称: DRAWING TITLE 注册执业证: REGISTERED ARCHITECT 姓名: 注册 控制证书号: REGISTERED OFFICE NO. 注册证书号: REGISTERED EMP NO. 设计负责人: PROJECT LEADER 专业负责人: ARCHITECT COMP. 设计: DESIGNER 出图签字: STAMP FOR DRAWING COMPLETED 版次: A 日期: 2022-04 比例: 1:100 日期: 2022-04 本图仅供设计、施工、监理单位使用, 否则一切无效	

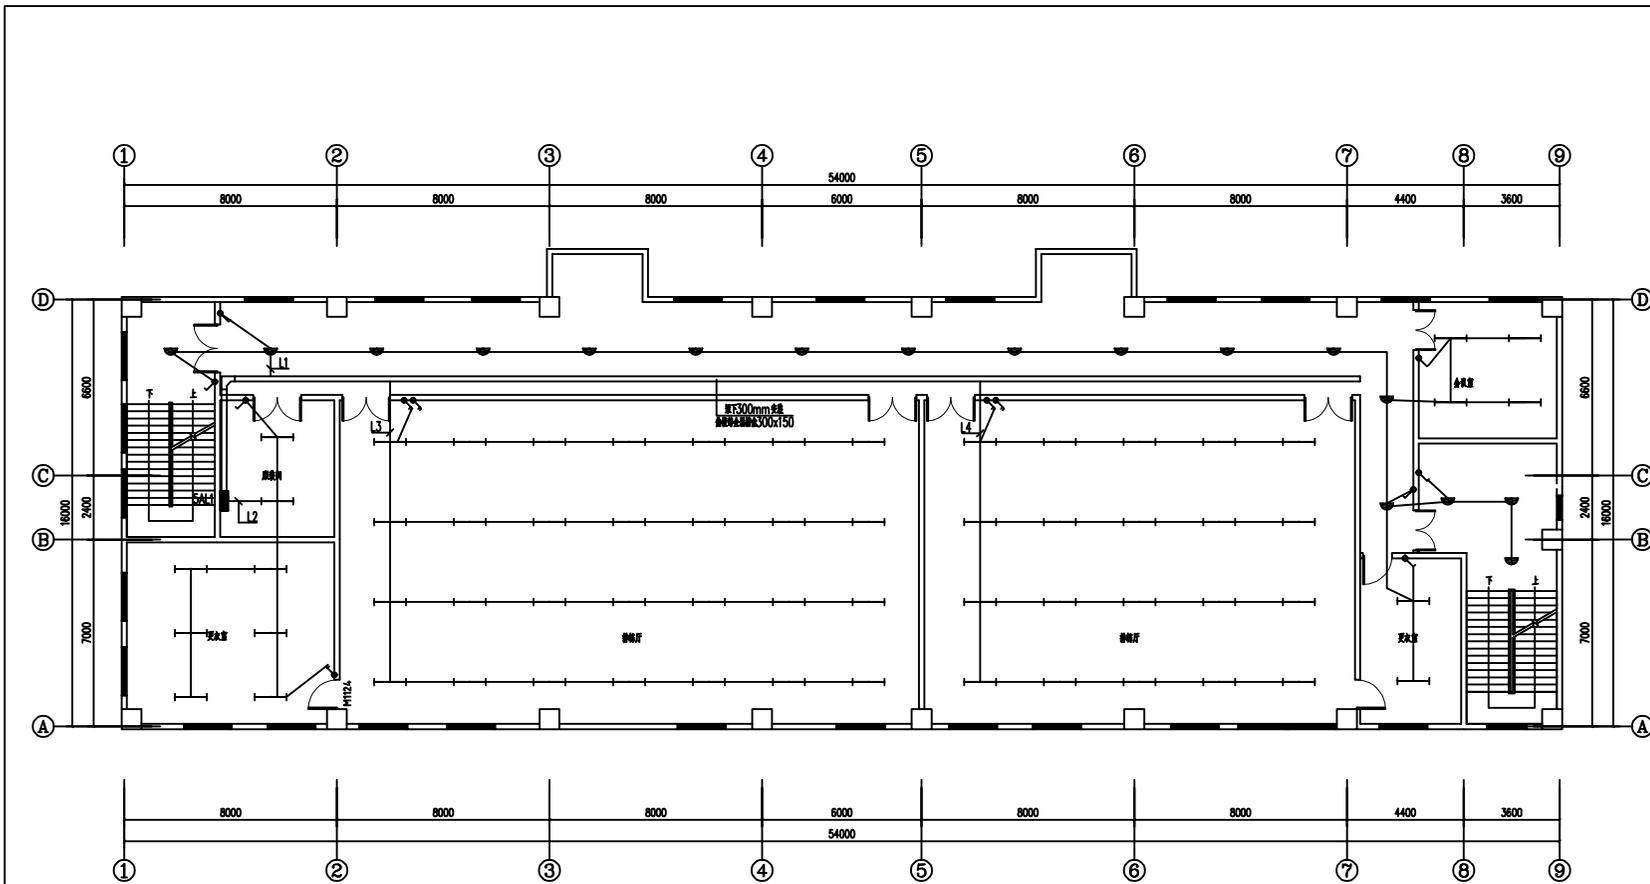


五层照明平面图 1:100

■ 会签 Jiatu Check up	
总图	给排水
建筑	暖通
结构	电气
■ 备注 Notes	
* 本图纸的版权, 属中筑设计集团有限公司所有, 不得用于本工程以外范围。	
* 本图纸签字齐全方可用于施工。	
■ 平面图表 Plane Diagram	
设计号:	JOB NO.
设计单位:	CLIENT
连云港艺术学校	
工程名称:	PROJECT TITLE
连云港市艺术学校电气维修改造	
子项名称:	SUB TITLE
原兵纪念馆等馆	
图名:	DRAWING TITLE
五层照明平面图	
注册执业证 REGISTERED ARCHITECT	
姓名:	NAME
注册证号:	REGISTRATION NUMBER
校验印号:	CHECKING NUMBER
设计负责人:	DESIGNER
设计日期:	DATE
设计:	DESIGN
出图签字:	STAMP FOR DRAWING COMPLETED
图次:	A
图号:	图号
比例:	1:100
日期:	2022-04
本图版权归本公司所有, 否则一切无效	

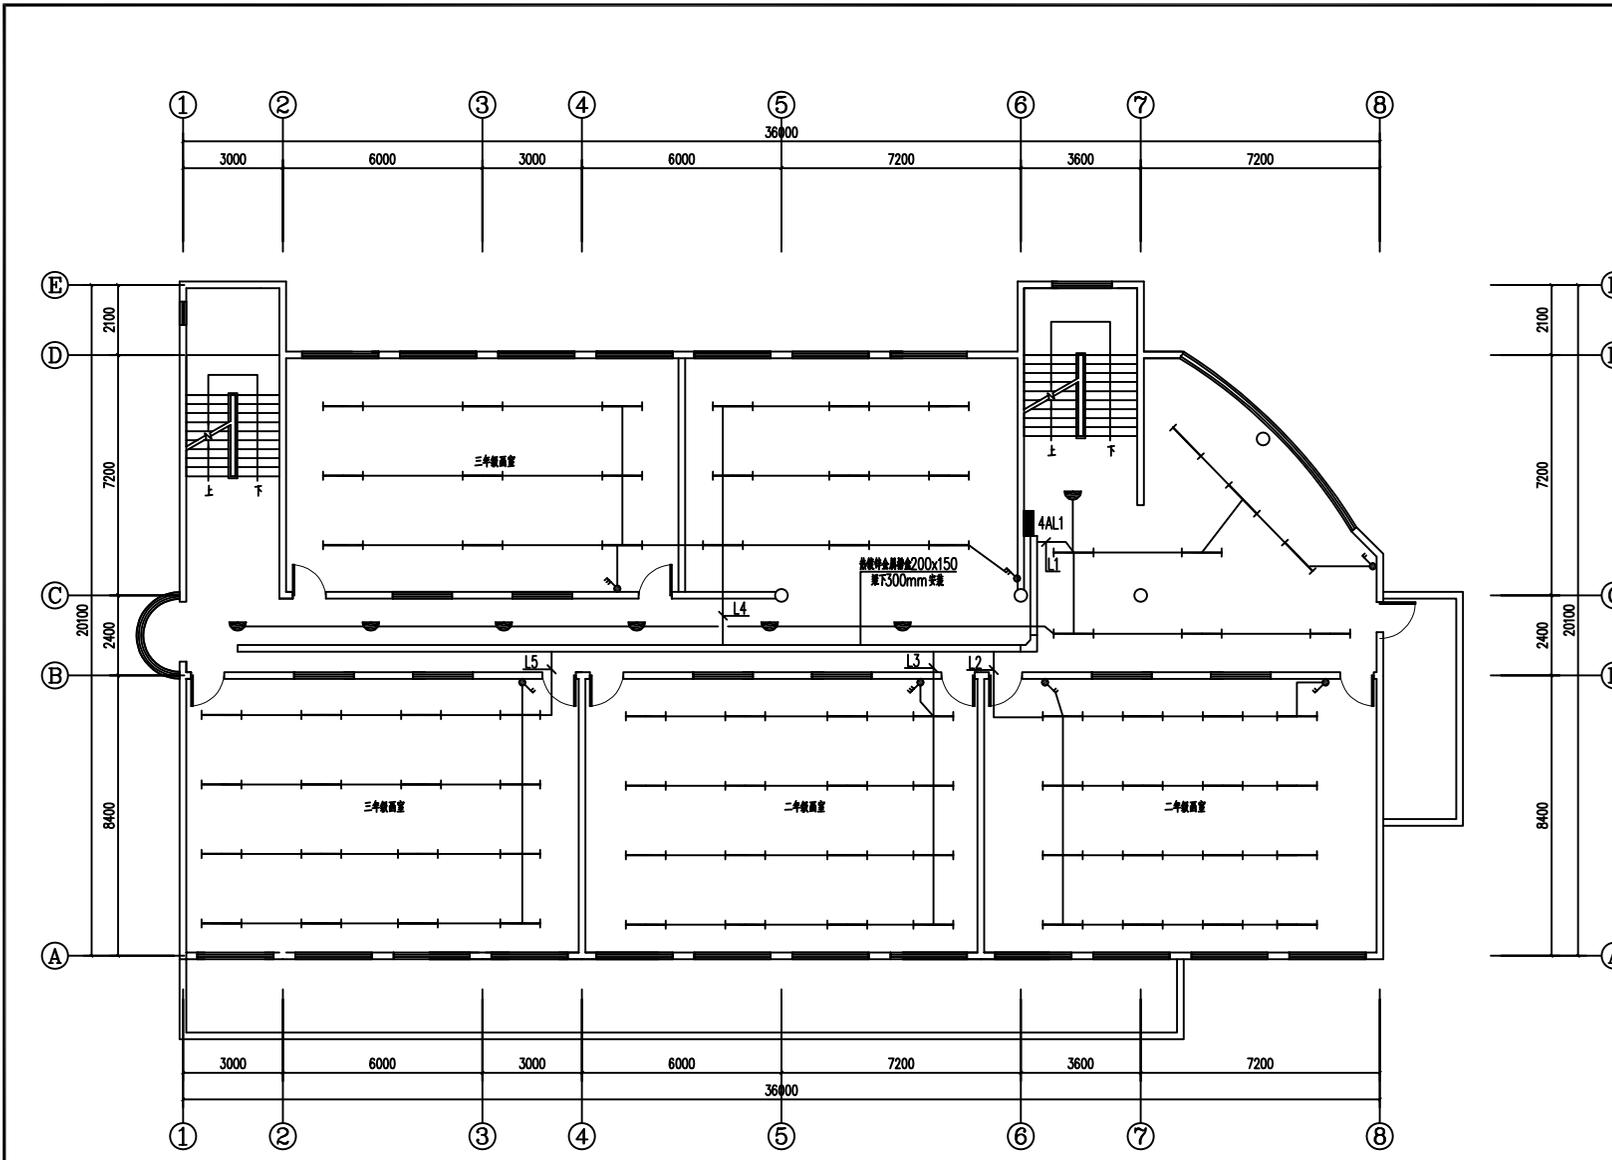


四层照明平面图 1:100

■ 会签 Joint Check up	
总图	给排水
建筑	暖通
结构	电气
■ 备注 Notes	
* 本图纸的版权, 属中核设计集团有限公司所有, 不得用于本工程以外范围.	
* 本图纸需手续齐全方可用于施工.	
■ 平面示意 Plane Diagram	
设计号: _____ JOB NO.	
建设单位: _____ CLIENT	
工程名称: _____ PROJECT TITLE	
子项名称: _____ SUB ITEM	
图名: _____ DRAWING TITLE	
注册执业栏 REGISTERED ARCHITECT	
姓名: 李建明	注册证书号码: DG135000224
注册印章号码: 6102289-DG004	
审定 APPROVED BY	审核 CHECKED BY
设计总负责人 PROJECT LEADER	专业负责人 DISCIPLINE CHIEF
校对 CHECKED BY	设计 DESIGNED BY
出图盖章 STAMP FOR DRAWING COMPLETED	
版次: _____ A	图号: DS-06/12
日期: 2025-06	
本图须加盖本公司出图印章, 否则一律无效	

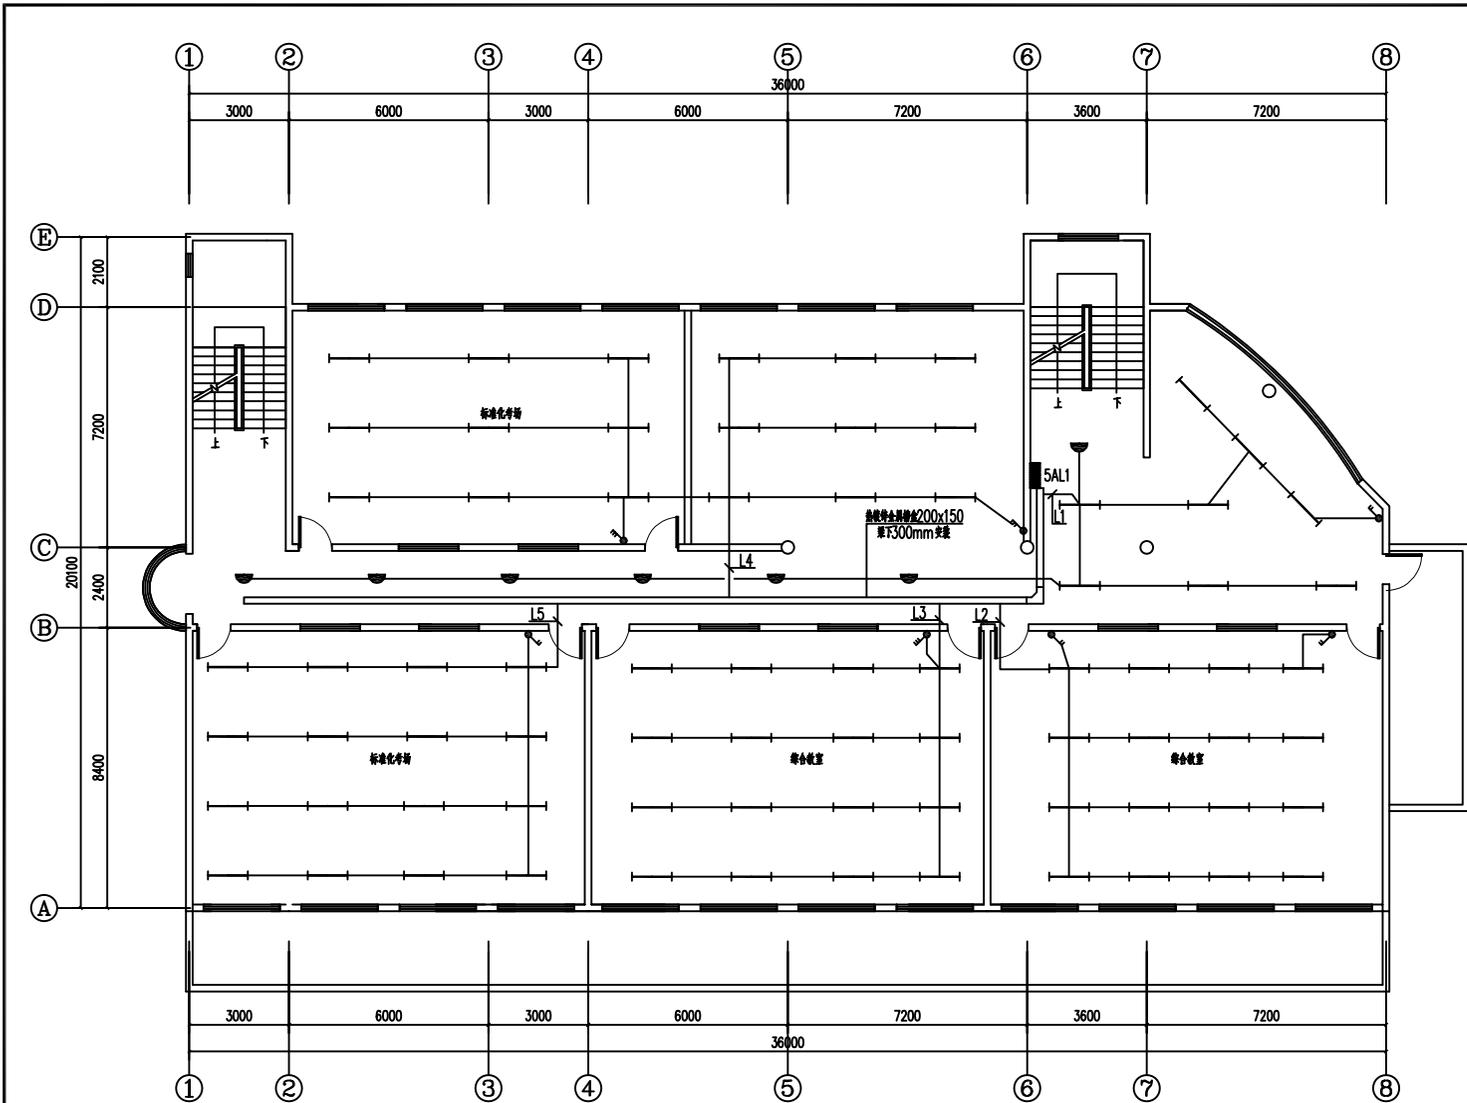

五层照明平面图 1:100

■ 会签 Joint Check up	
总图	给排水
建筑	暖通
结构	电气
■ 备注 Notes	
* 本图纸的版权, 属中核设计集团有限公司所有, 不得用于本工程以外范围。	
* 本图纸需手续齐全方可用于施工。	
■ 平面示意 Plane Diagram	
设计号: _____ JOB NO.	
建设单位: _____ CLIENT	
工程名称: _____ PROJECT TITLE	
连云港市艺术学校电气维修改造	
子项名称: _____ SUB ITEM	
逸夫楼	
图名: _____ DRAWING TITLE	
五层照明平面图	
注册执业栏 REGISTERED ARCHITECT	
姓名: _____ 李建明	注册证书号码: _____
注册证书号码: _____	注册印章号码: _____
注册印章号码: _____	审核
审核	审核
设计总负责人	专业负责人
DISCIPLINE CHIEF	校对
校对	设计
设计	设计
出图签章 STAMP FOR DRAWING COMPLETED	
版次: _____ A	
图别: 方案	图号: DS-07/12
比例: 1:100	日期: 2025-06
本图须加盖本公司出图签章, 否则一律无效	

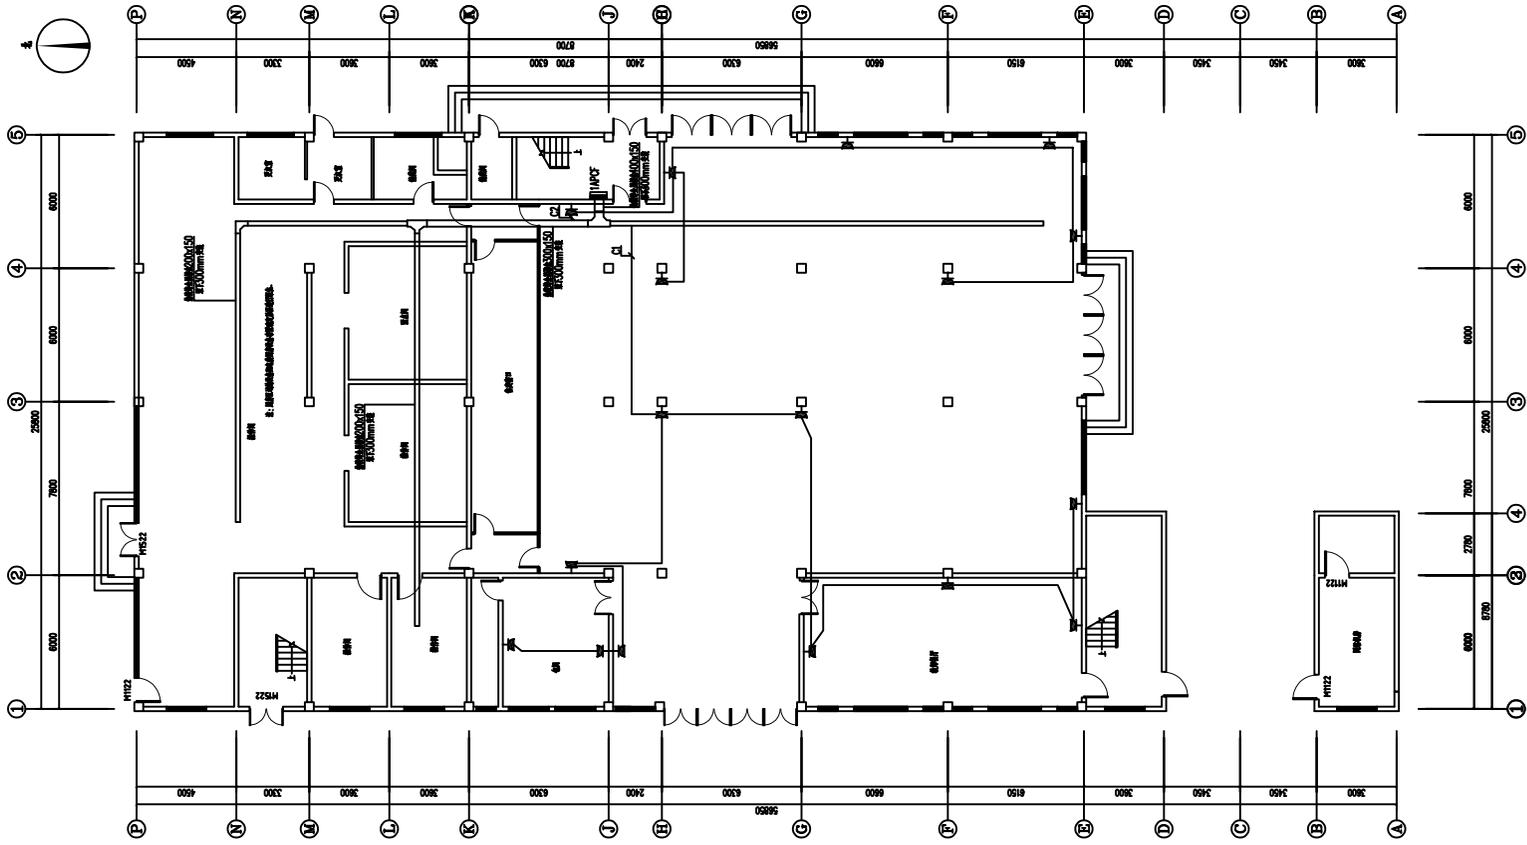

一层平面平面图 1:100

<b>图例</b> John Dick up 总图 建筑 结构 电气	
<b>备注</b> Note * 本图仅供参考, 不作为设计依据。 * 本图仅供参考, 不作为设计依据。 * 本图仅供参考, 不作为设计依据。	
<b>平面状态</b> Floor Map 一层平面平面图	
设计号: 10000000000000000000 设计单位: 连云港艺术设计有限公司 工程名称: 连云港艺术设计有限公司电气装修设计 子项名称: 高三教学楼 层数: 高三教学楼 一层平面平面图	设计人: 张三 审核人: 李四 日期: 2023-04-01 比例: 1:100