



图 纸 目 录

工程名称 盱眙县社会福利院提升改造项目

设计编号 2025-004

专业类别 建筑

序号	图别 图号	图 纸 名 称	图纸尺寸	备 注
1	建施01	建筑消防设计专篇、防水设计专篇	A1	1:100
2	建施02	一层消防报审平面图	A1	1:100
3	建施03	二层消防报审平面图	A1	1:100
4	建施04	设计说明(一)	A1	1:100
5	建施05	设计说明(二)	A1	1:100
6	建施06	设计说明(三)	A1	1:100
7	建施07	设计说明(四)	A1	1:100
8	建施08	设计说明(五)	A1	1:100
9	建施09	设计说明(六)	A1	1:100
10	建施10	无障碍设计专篇	A1	1:100
11	建施11	防水设计专篇	A1	1:100
12	建施12	一层平面布置图	A1	1:100
13	建施13	二层平面布置图	A1	1:100
14	建施14	一层家具布置图	A1	1:100
15	建施15	二层家具布置图	A1	1:100
16	建施16	一层墙体定位图	A1	1:100
17	建施17	二层墙体定位图	A1	1:100
18	建施18	一层地面布置图	A1	1:100
19	建施19	二层地面布置图	A1	1:100
20	建施20	一层顶面布置图	A1	1:100
21	建施21	二层顶面布置图	A1	1:100
22	建施22	一层立面索引图	A1	1:100
23	建施23	二层立面索引图	A1	1:100

防火章

广东省建设工程勘察设计出图专用章
单位名称: 广东粤建设计研究院有限公司
业务范围: 建筑行业(建筑工程)甲级
资质证书编号: A144000109
有效期至: 2028年12月28日

编制人

周子恒

周子恒

校核人

马得宏

马得宏

注册签章

出图签章

广东粤建设计研究院有限公司

GUANGDONG YUEJIAN DESIGN & RESEARCH INSTITUTE CO. LTD.

建筑工程甲级设计证书号 A244074716(原编号A144000109)

城市规划乙级设计证书号 粤自资规乙字23440053



图 纸 目 录

工程名称	盱眙县社会福利院提升改造项目
------	----------------

设计编号 | 2025-004

专业类别	建筑
------	----

[illegible]

防火章

编制人

周子桓

校核人

马得宏

注册签章


出图签章

广东粤建设计研究院有限公司

GUANGDONG YUEJIAN DESIGN & RESEARCH INSTITUTE CO. LTD.

建筑工程甲级设计证书号 A244074716(原编号A144000109)

城市规划乙级设计证书号 粤自资规乙字23440053

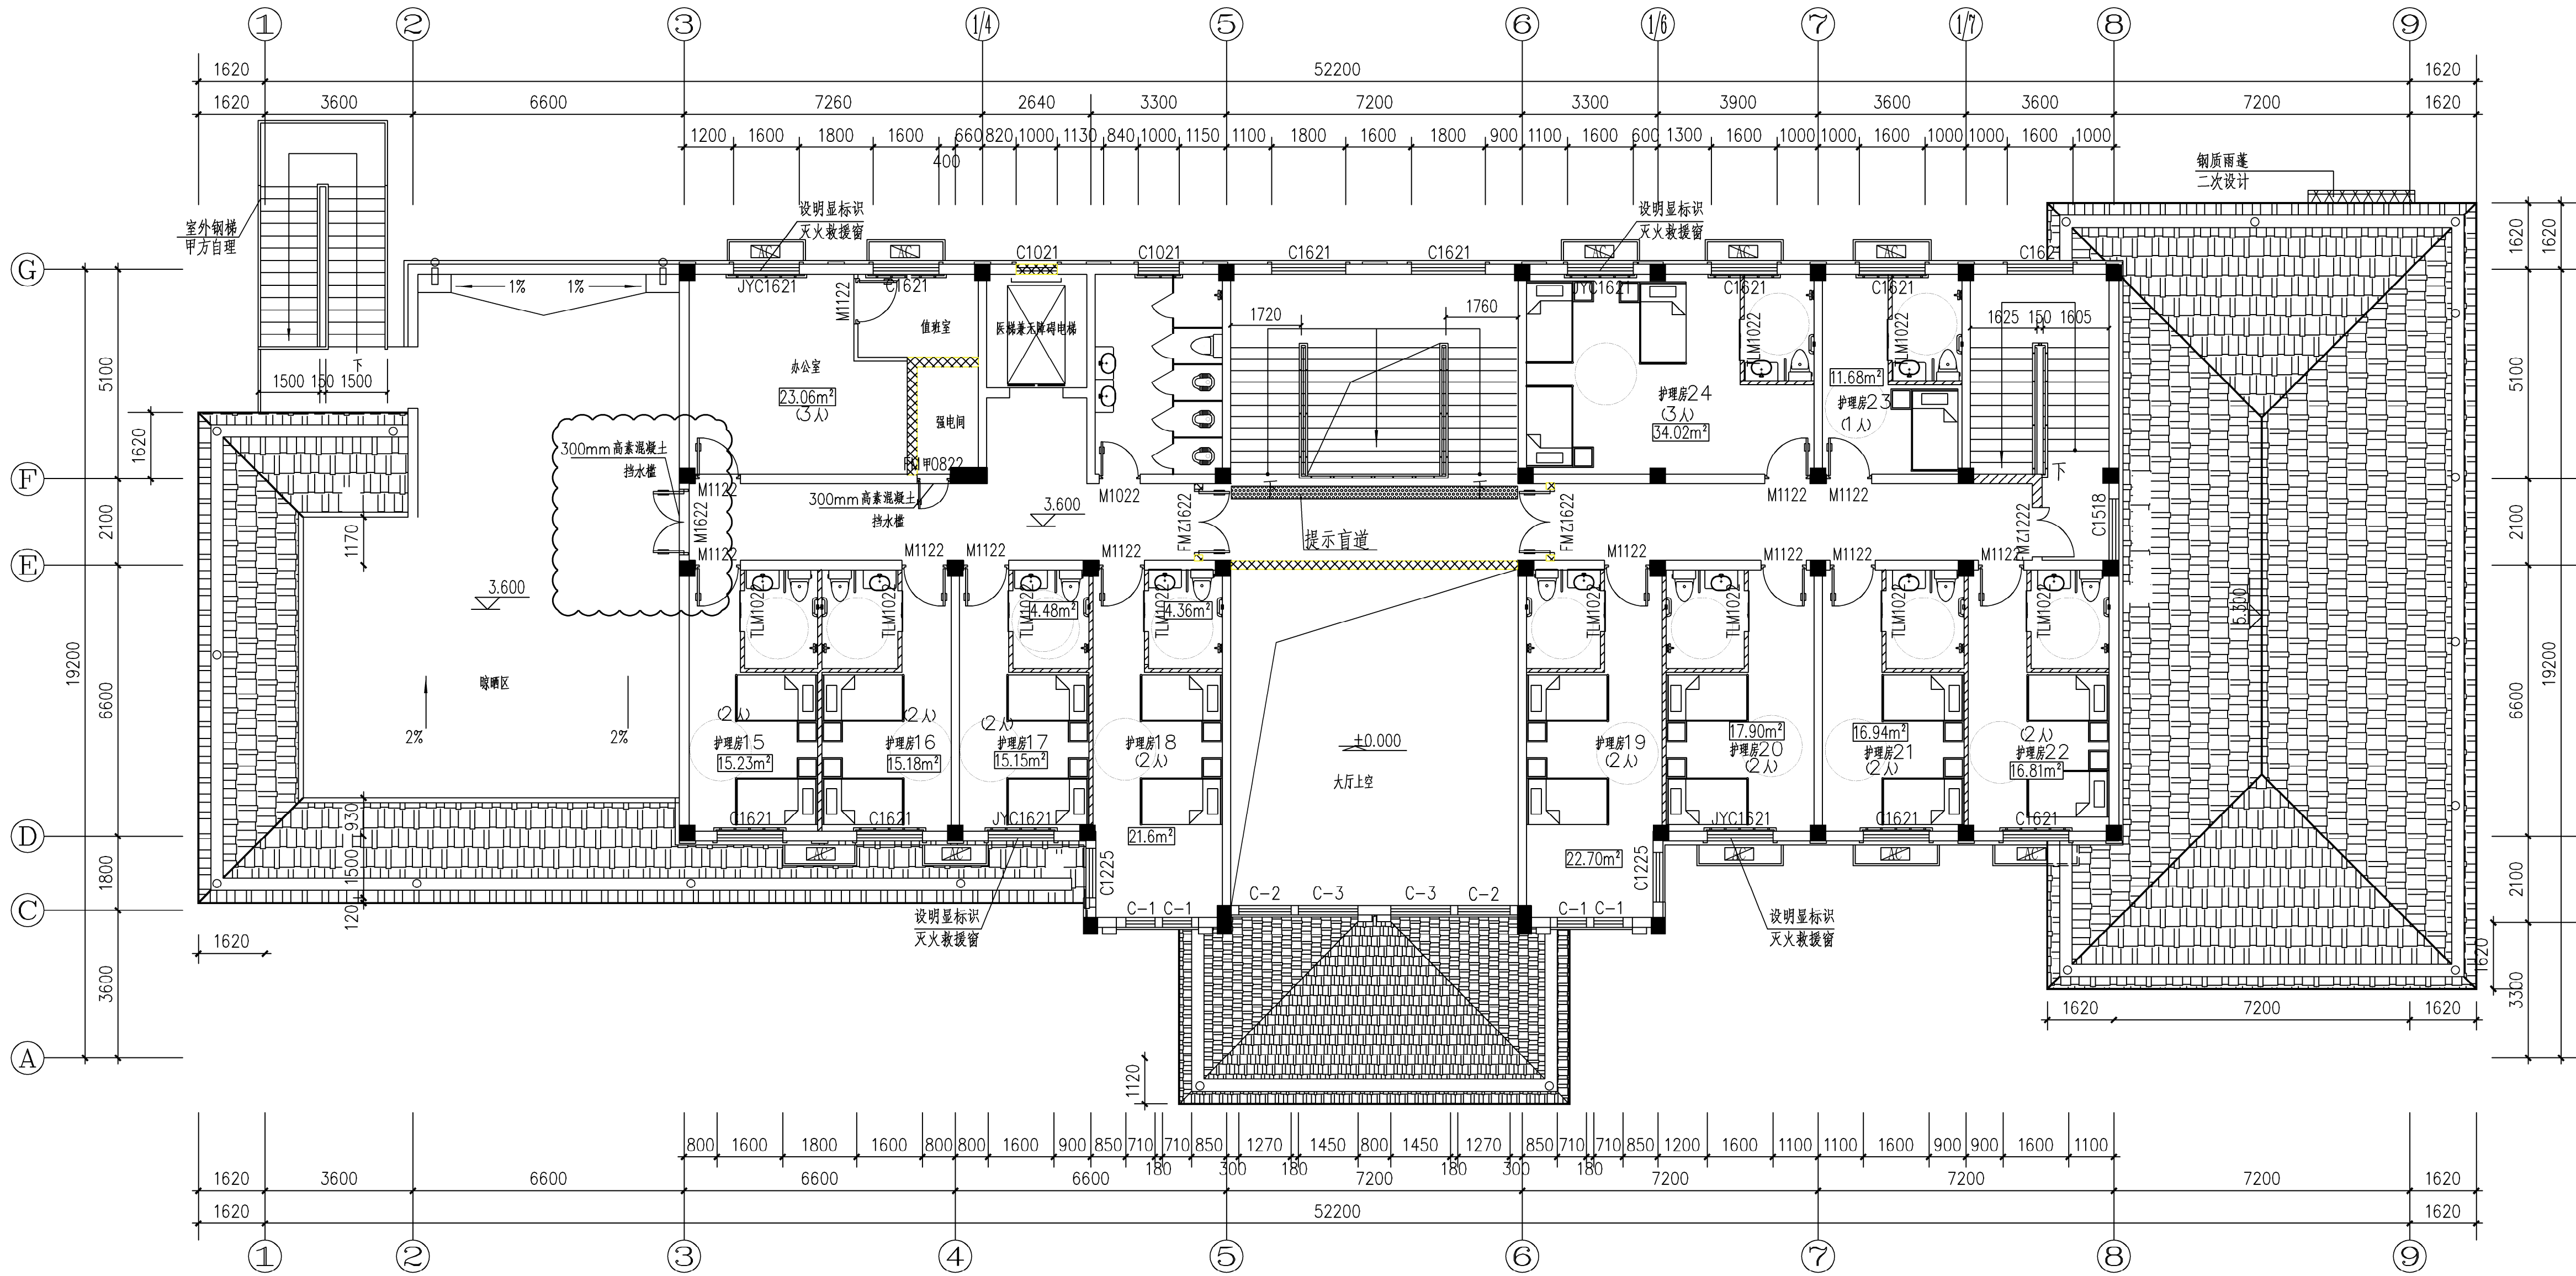

二层消防报审平面图 1:100

本层建筑面积: 524.95M²

//// 新增防火隔墙

门参数注明:

FM0822	800X2200	甲级防火门
FM1622	1600X2200	甲级防火门

说明: 1. 电梯层门耐火完整性不低于 2.0h。

2. 疏散走道两侧隔墙耐火极限不低于 1.0 h。

3. 疏散门应具有自动关闭和烟密闭功能。

4. 排烟窗详见暖通图。

淮安市建设工程施工图审查中心
房屋建筑工程施工图审查专用章
审查专用章号: 320819141
有效期: 长期
江苏省住房和城乡建设厅监制

中华人民共和国一级注册建筑师
姓名: 邓峰
注册号: 4400010-045
有效期至: 2026年12月

广东省建设工程勘察设计院有限公司
单位名称: 广东粤建设计研究院有限公司
业务范围: 建筑行业(建筑工程)甲级
资质证书编号: A144000109
有效期至: 2028年12月28日



广东粤建设计研究院有限公司 GUANGDONG YUEJIAN DESIGN & RESEARCH INSTITUTE CO., LTD.		建筑工程甲级设计证书号 A144000109 城市规划乙级设计证书号 粤自资规乙字23440063	
批准	陈皓	建设单位	盱眙市民政局
审核	邓峰	工程名称	盱眙县社会福利院提升改造项目
项目负责	邓峰	图纸内容	二层消防平面图
专业负责	邓峰	图号	建施03
校对	马得宏	日期	2025.05
设计	周子恒	工程号	2025-004
		专业	建筑
		阶段	施工图
		版次	第1版
		图号	建施03
		日期	2025.05