

目录

序号	名称
1	总说明 材料表
2	总图
3	行政楼
4	顾氏纪念馆图书馆
5	浴宇楼
6	逸夫楼
7	林枫楼
8	吉余楼
9	永年馆
10	十三、十四排练厅
11	菊芬公寓
12	三品公寓
13	屋面

总说明

- 1、每项工程施工前，和业主确认好最终效果和方案。
- 2、施工单位确保施工效果，确定施工工艺，对施工质量负责。
- 3、施工管理人员对每个工人进行安全交底、技术交底。
- 4、施工分部分项符合国家相关标准。
- 5、施工工程量按件计量物品，施工前统计详细，名称、品牌、规格、型号等参数标记清晰。
- 6、施工前，确认建筑层高，有吊顶装饰房间，确认吊顶规格，楼层净高，配电箱位置。
- 7、图纸尺寸、房间大小、门位置、开启方向、灯具数量与现场不符，以功能和美观为原则，根据现场与业主确认。
- 8、图纸仅提供前期方案确认，不作为施工依据。施工单位需对施工内容进行深化，经业主确认后，方可进行施工。
- 9、电线采用阻燃线ZR，品牌远东。
- 10、开关、插座面板采用公牛、正泰品牌。
- 11、防水采用东方雨虹，厚4mm。


清单表

序号	名称	规格	型号	数量	品牌

连云港市艺术学校


目录 总说明 清单表

工程号	
图 号	1
日 期	

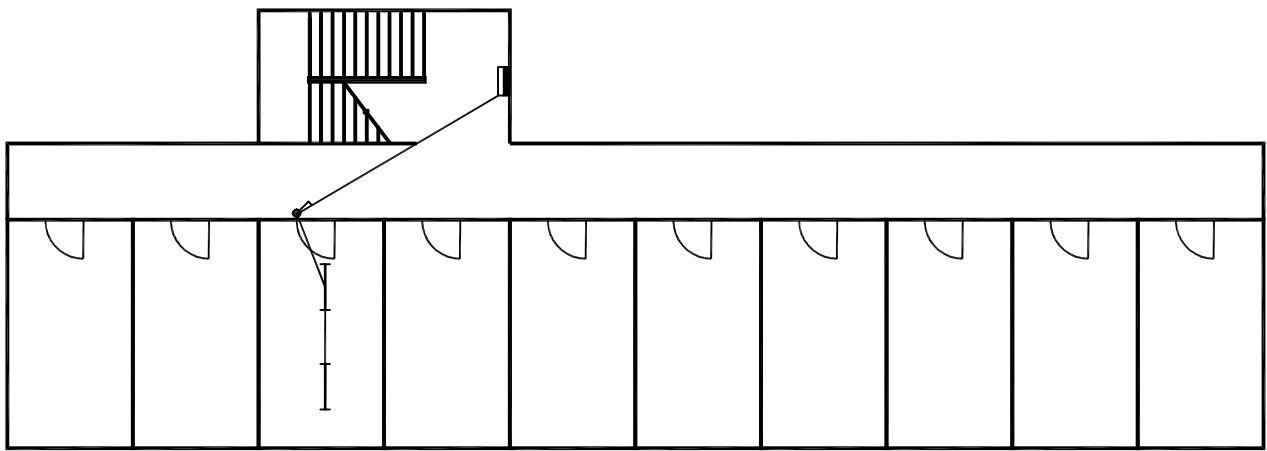

二层~五层局部平面示意图 1:100

学生宿舍：照明电路更换，灯具开关更换，无插座；
不包含空调、消防、弱电工程，不包含走道。


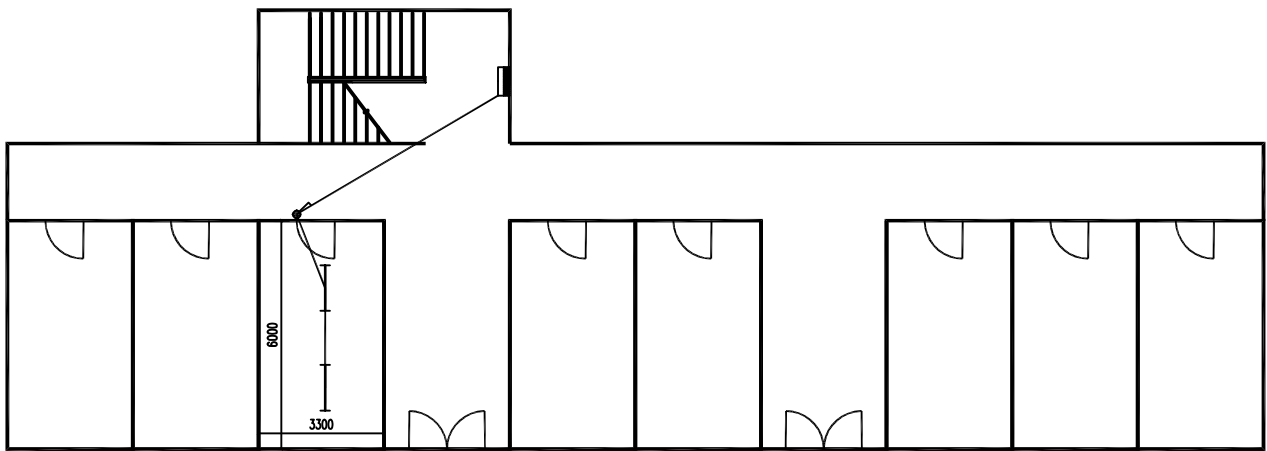


一层局部平面示意图 1:100

学生宿舍：照明电路更换，灯具、开关更换，无插座；
不包含空调、消防、弱电工程，不包含走道。

共37间



连云港市艺术学校		
菊芬公寓照明平面图	工程号	
	图 号	11
	日 期	

 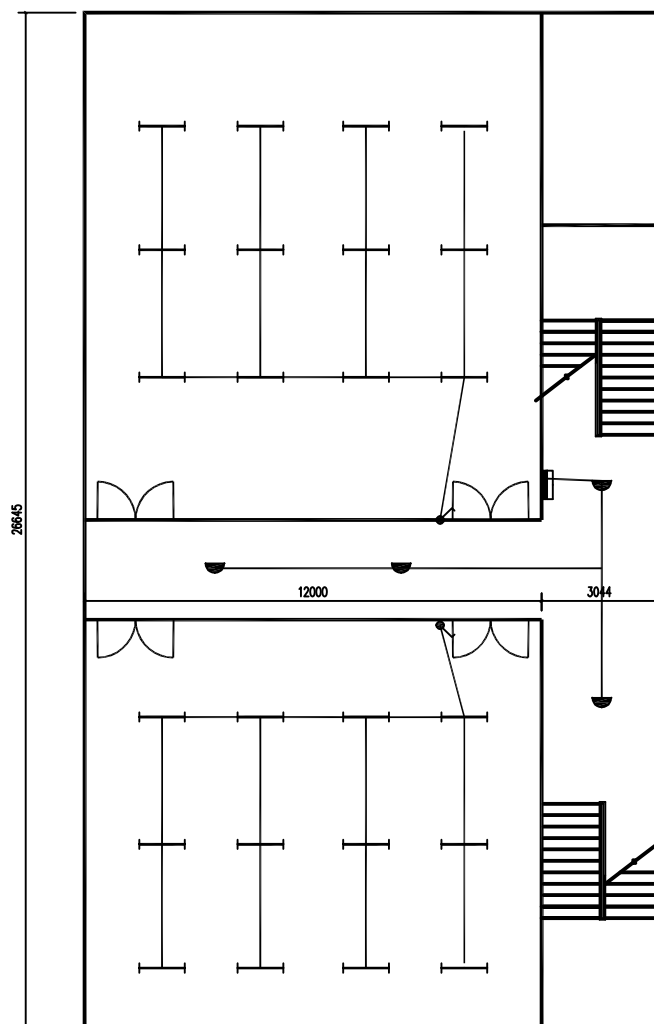

永年馆 二~四层局部平面示意图 1:100

排练厅：照明电路更换，灯具、开关更换，无插座；
不包含空调、消防、弱电工程。



连云港市艺术学校		
永年馆照明平面图	工程号	
	图 号	9
	日 期	

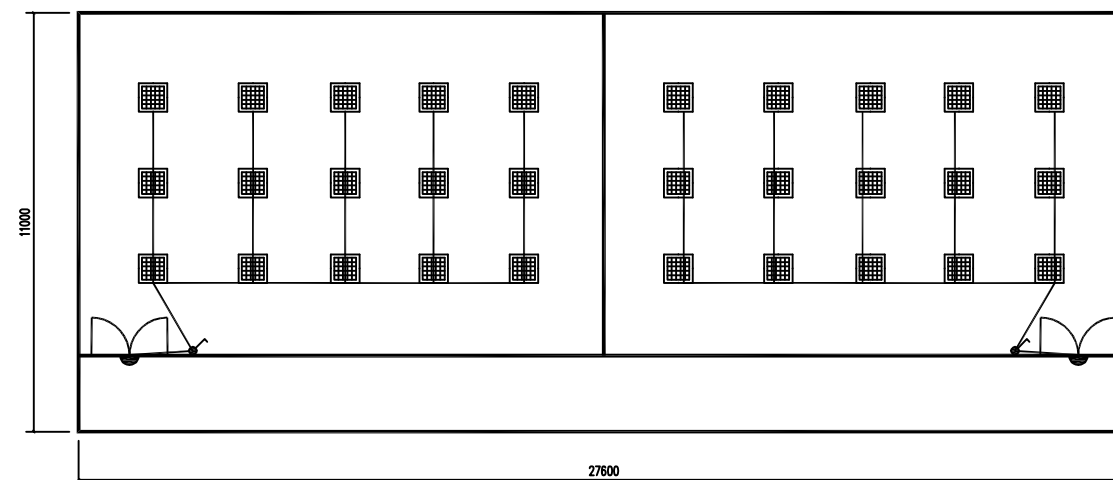 

十三、十四排练厅平面示意图 1:100

排练厅：照明电路更换，灯具、开关更换，无插座；
不包含空调、消防、弱电工程。



连云港市艺术学校		
十三、十四排练厅 照明平面图	工程号	
	图 号	10
	日 期	

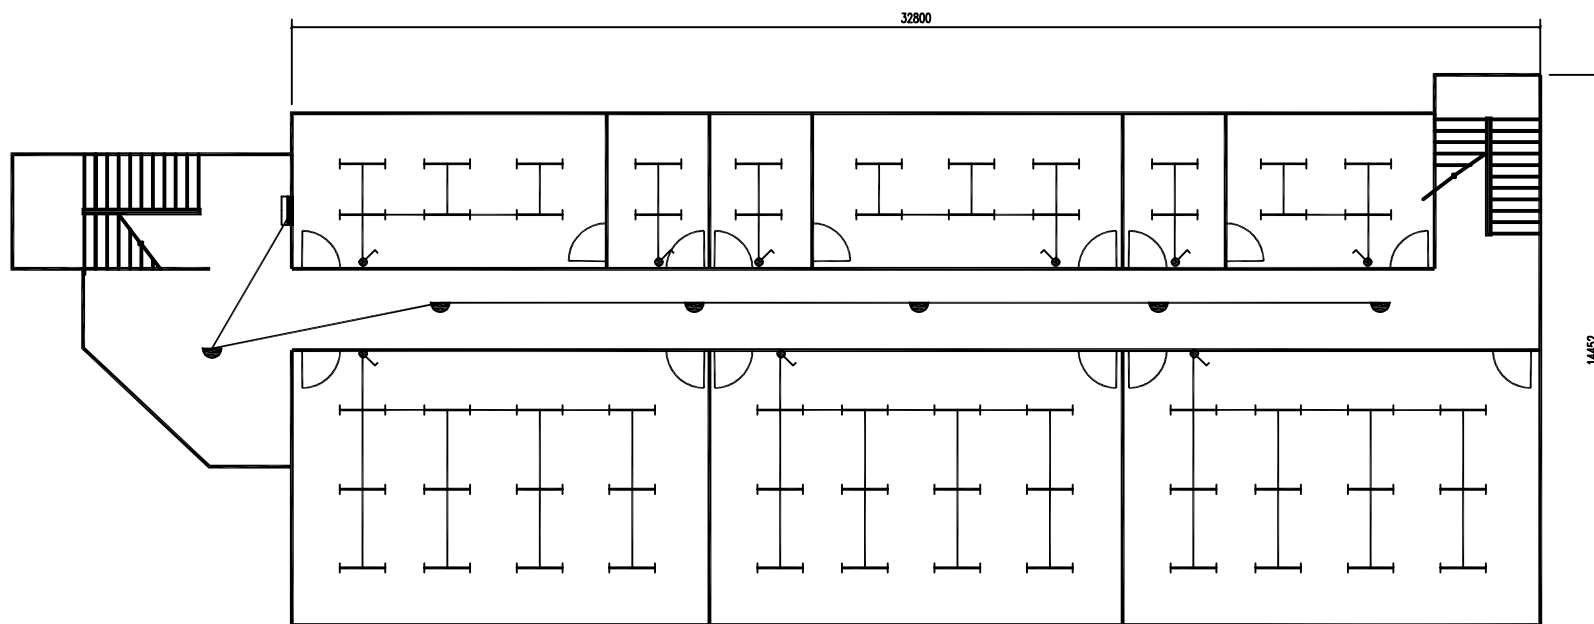 

一层~五层平面示意图 1:100

教室：照明电路更换，灯具、开关更换，无插座；
办公室：照明、插座电路更换，灯具、开关、插座面板更换；
不包含空调、消防、弱电工程。



连云港市艺术学校		
吉余楼照明平面图	工程号	
	图 号	8
	日 期	

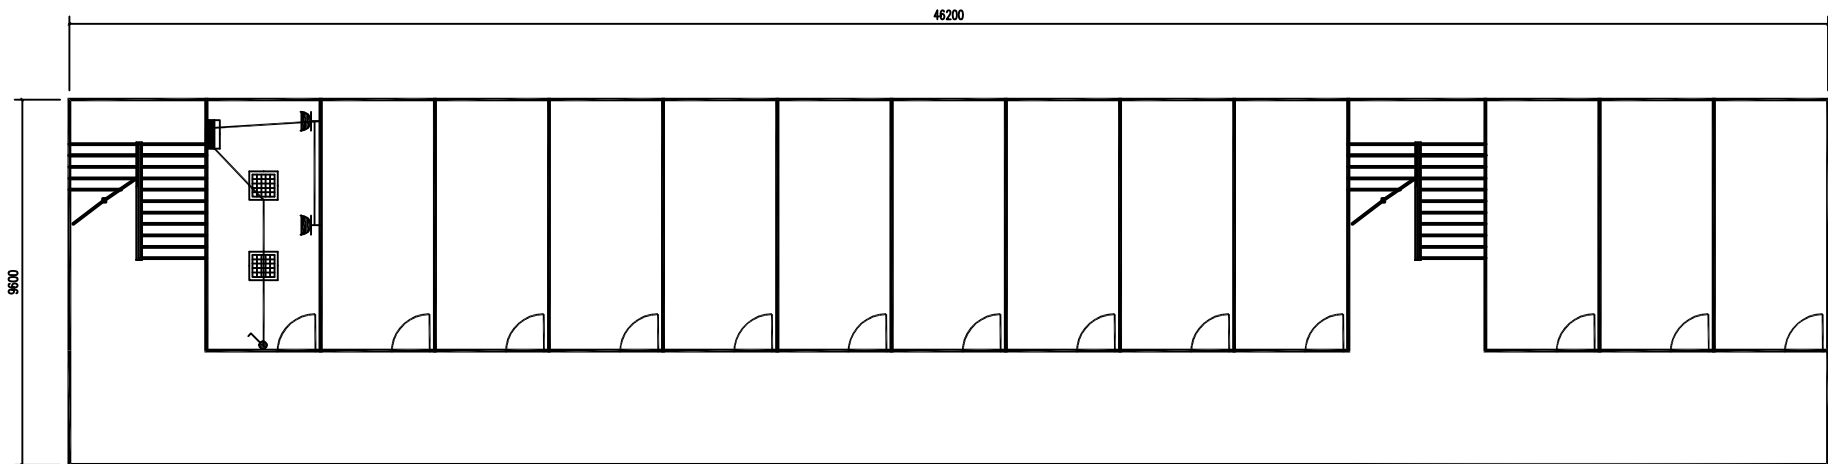 

一层~五层平面示意图 1:100

教室：照明电路更换，灯具、开关更换，无插座；
办公室：照明、插座电路更换，灯具、开关、插座面板更换；
不包含空调、消防、弱电工程。


连云港市艺术学校		
林枫楼照明平面图	工程号	
	图 号	7
	日 期	

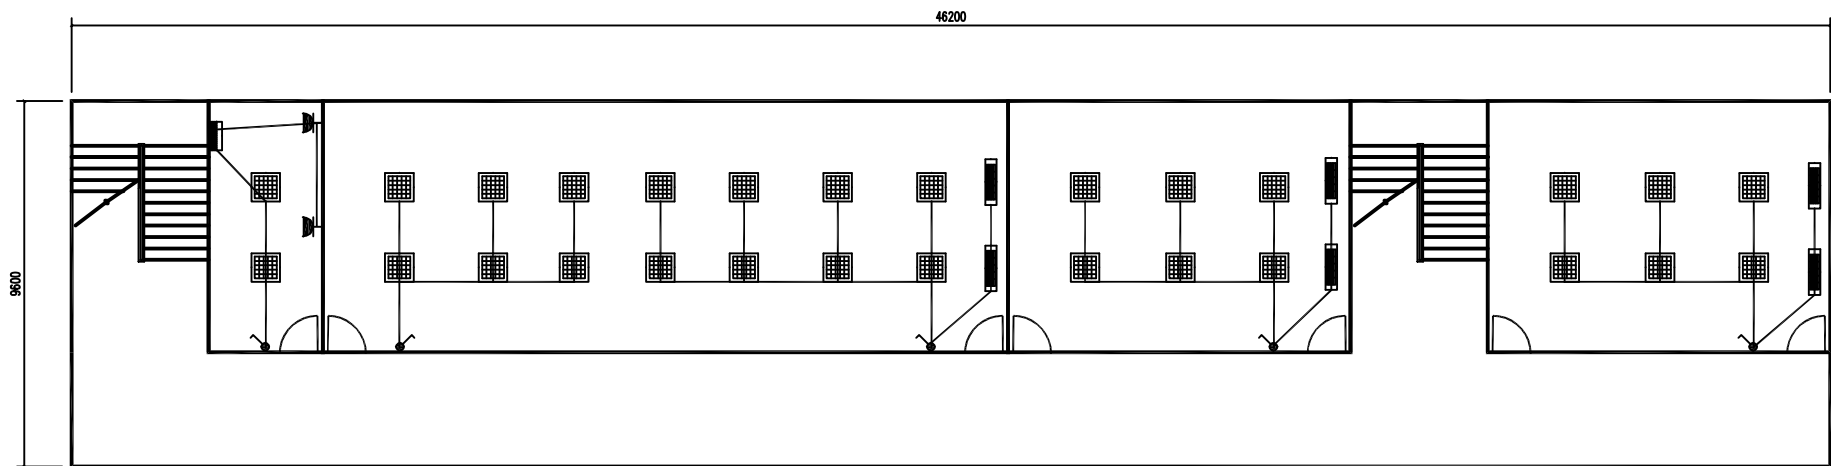 

一层~五层平面示意图 1:100

教 室：照明电路更换，灯具、开关更换，无插座；
办 公 室：照明、插座电路更换，灯具、开关、插座面板更换；
不包含空调、消防、弱电工程。


连云港市艺术学校		
浴 宇 楼 照 明 平 面 图	工 程 号	
	图 号	5
	日 期	

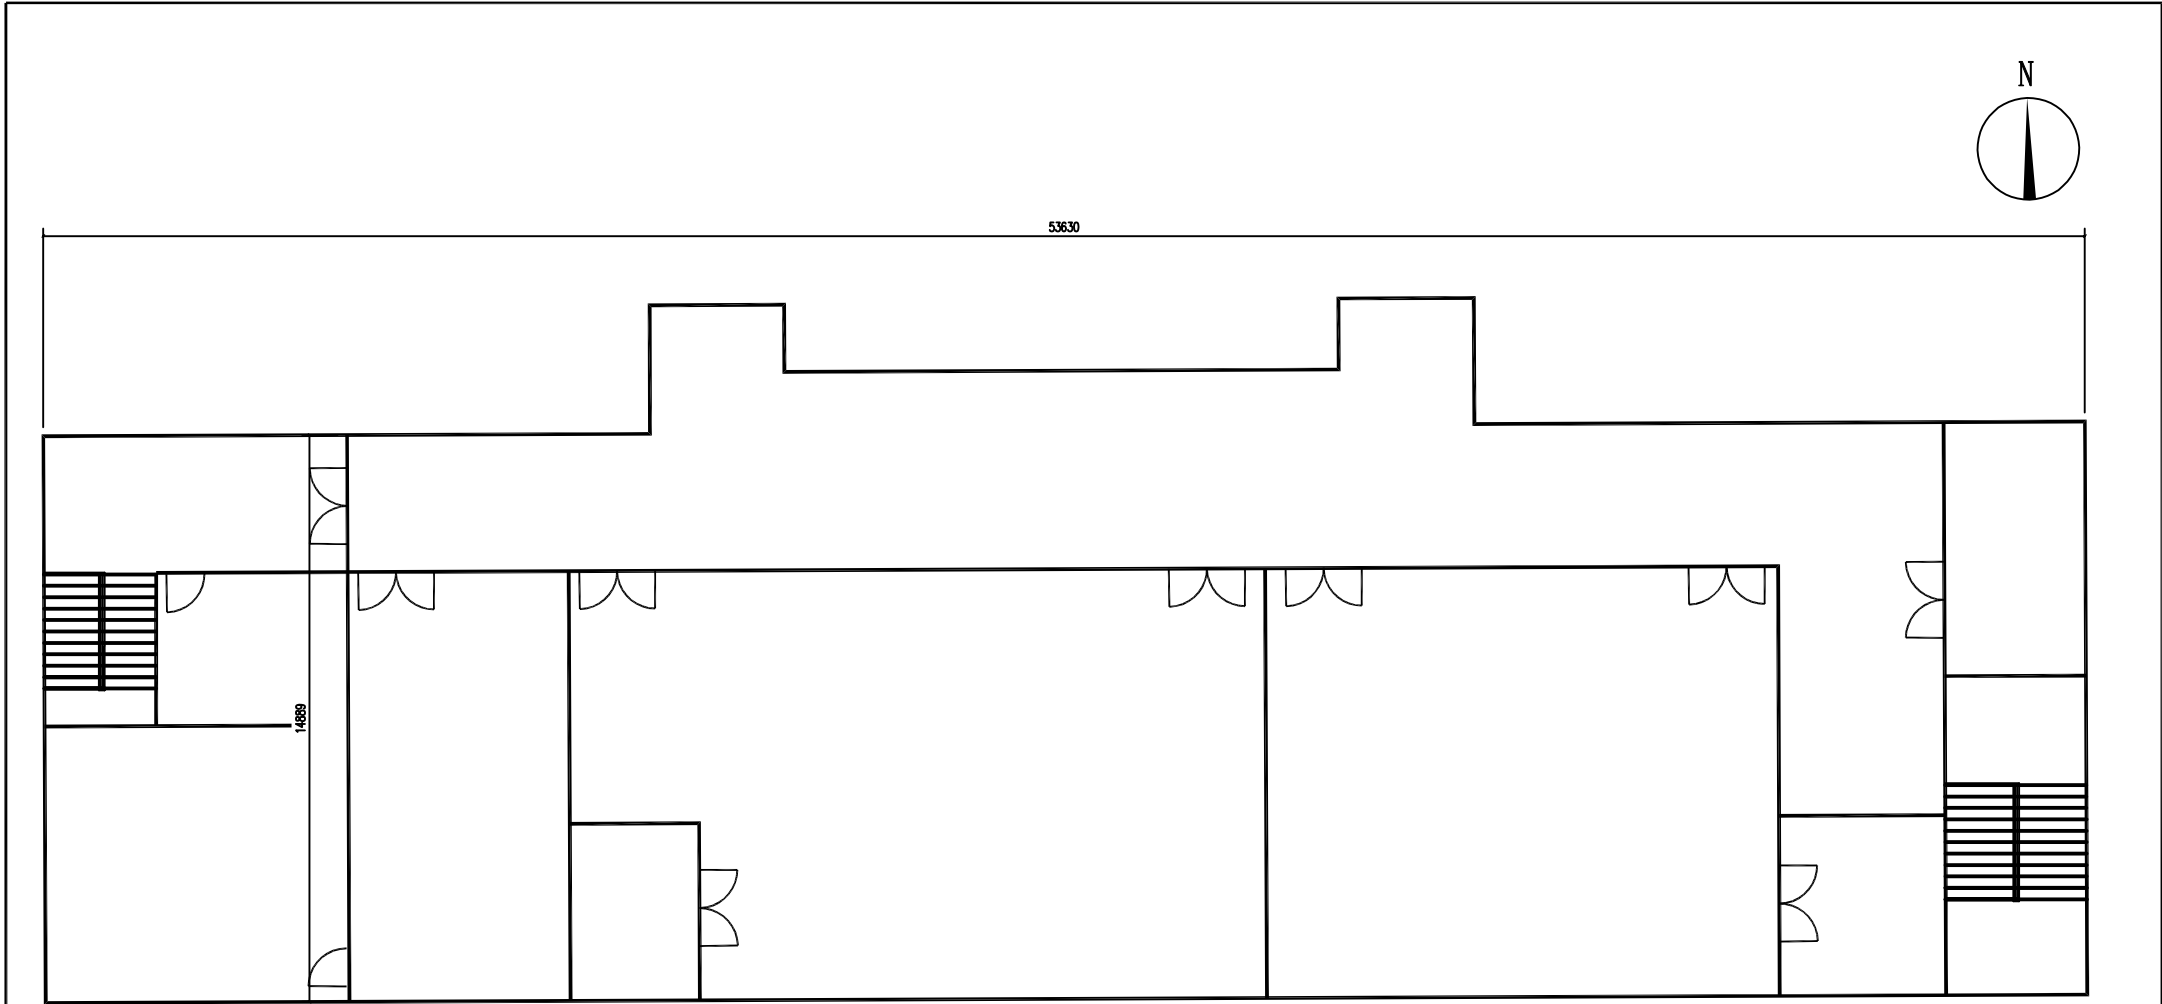


五层平面示意图 1:100

排练厅：照明电路更换，灯具、开关更换，无插座；
不包含空调、消防、弱电工程。


连云港市艺术学校		
殷氏纪念馆 照明平面图	工程号	
	图号	4
	日期	

 


五层平面示意图 1:100

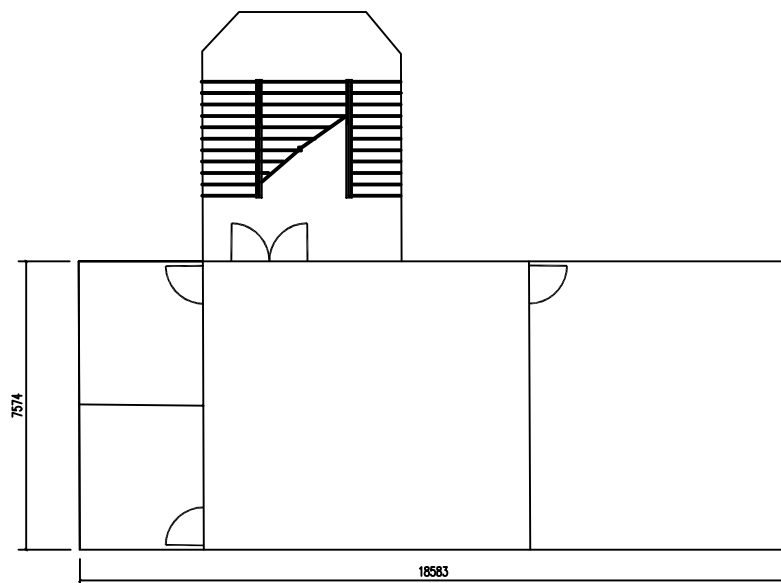

办公室: 照明、插座电路更换, 灯具、开关、插座面板更换;
不包含空调、消防、弱电工程。

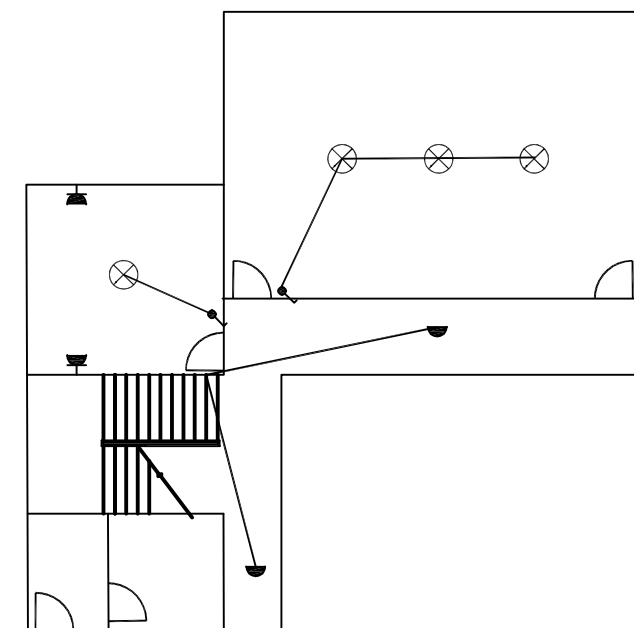


一层~四层平面示意图 1:100

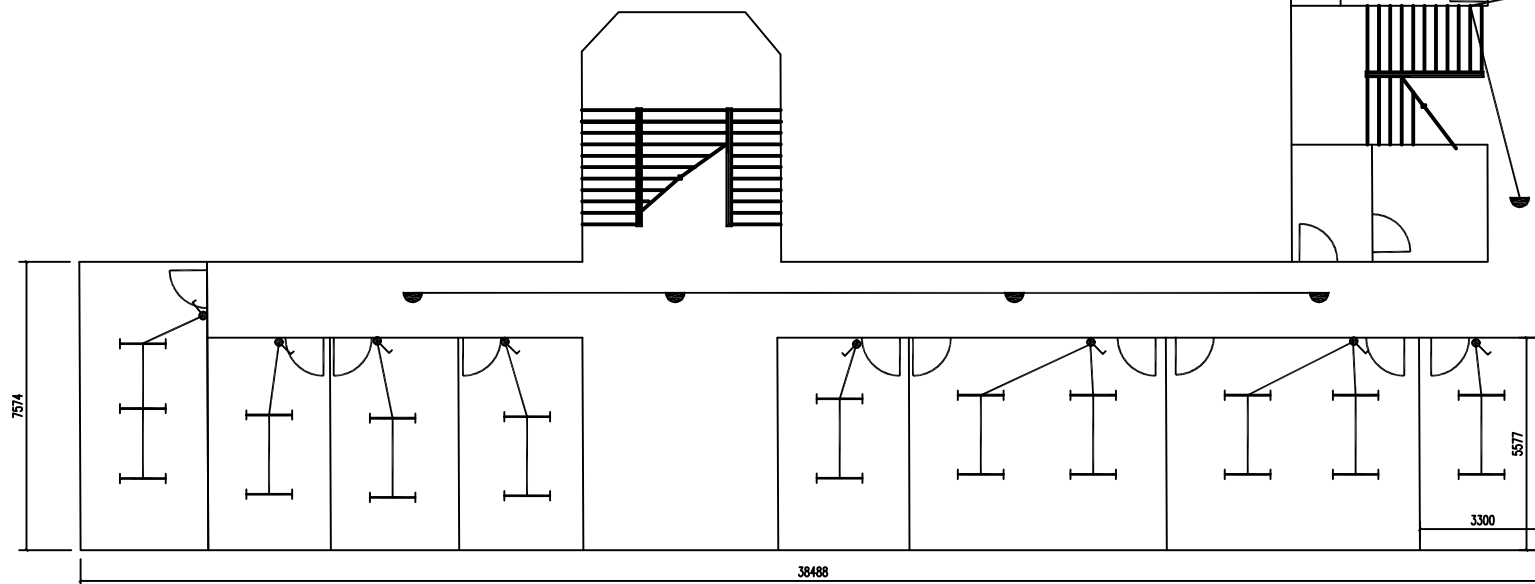

办公室: 照明、插座电路更换, 灯具、开关、插座面板更换;
不包含空调、消防、弱电工程。


连云港市艺术学校			
行政楼照明平面图	工程号		
	图 号	3	
	日 期		

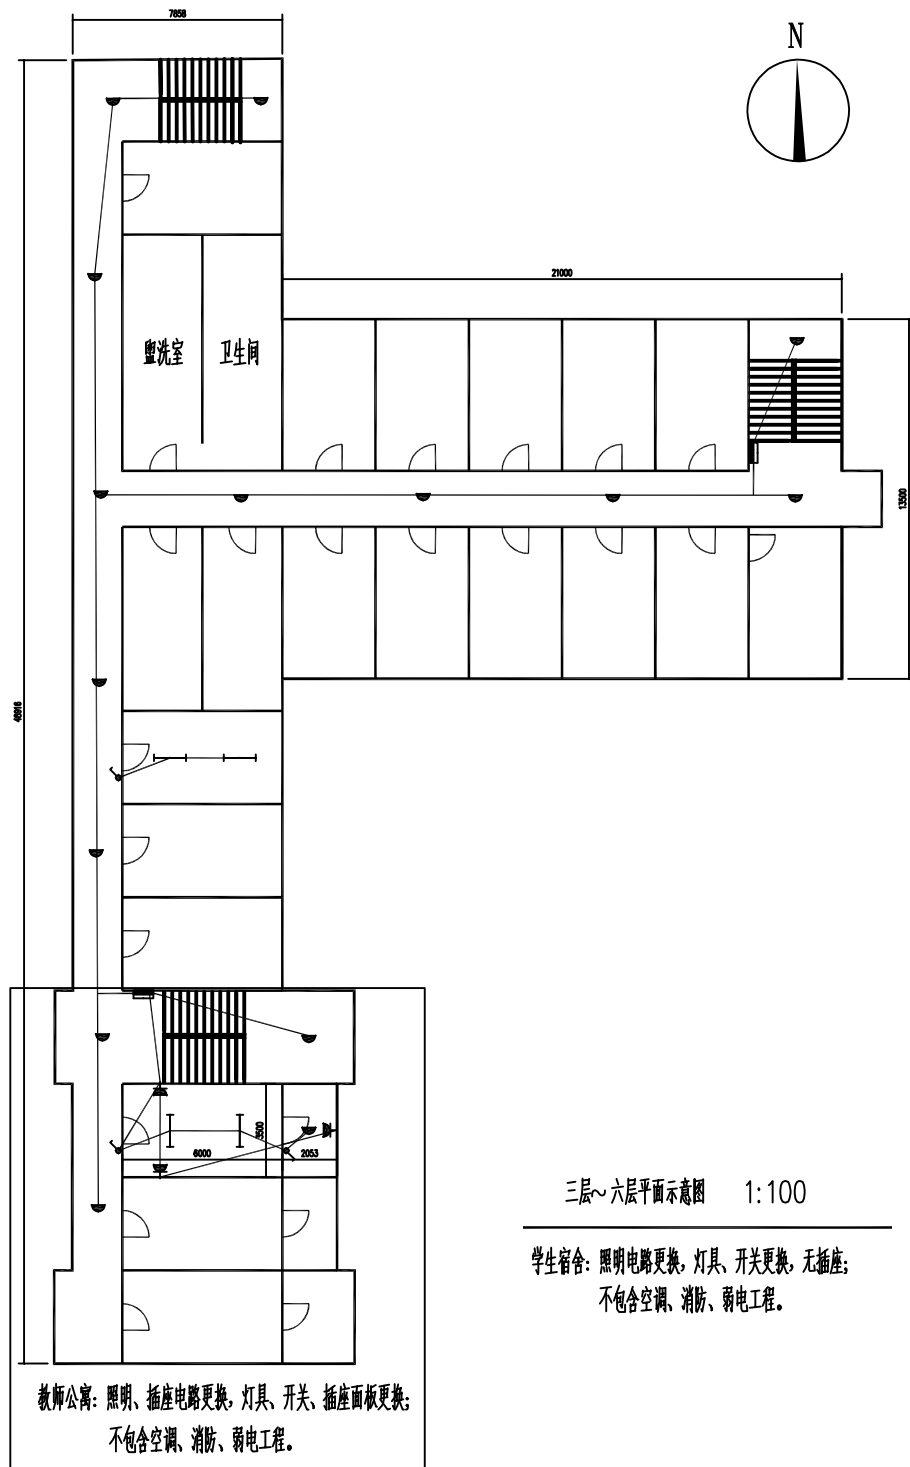


三层~六层平面示意图 1:100

学生宿舍: 照明电路更换, 灯具、开关更换, 无插座;
不包含空调、消防、弱电工程。

教师公寓: 照明、插座电路更换, 灯具、开关、插座面板更换;
不包含空调、消防、弱电工程。

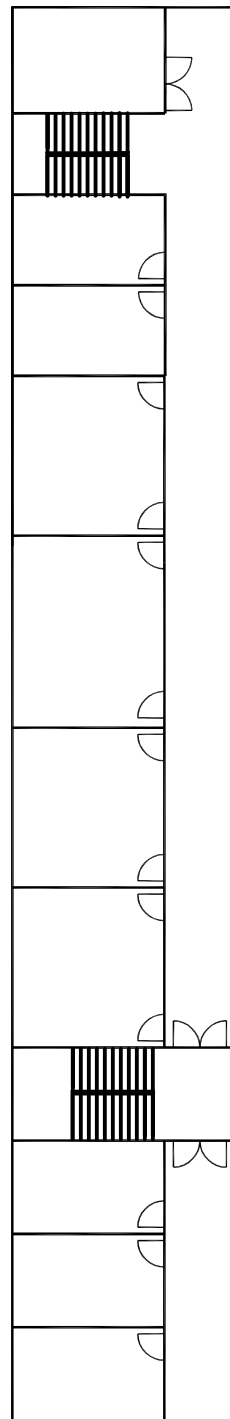


二层局部平面示意图 1:100

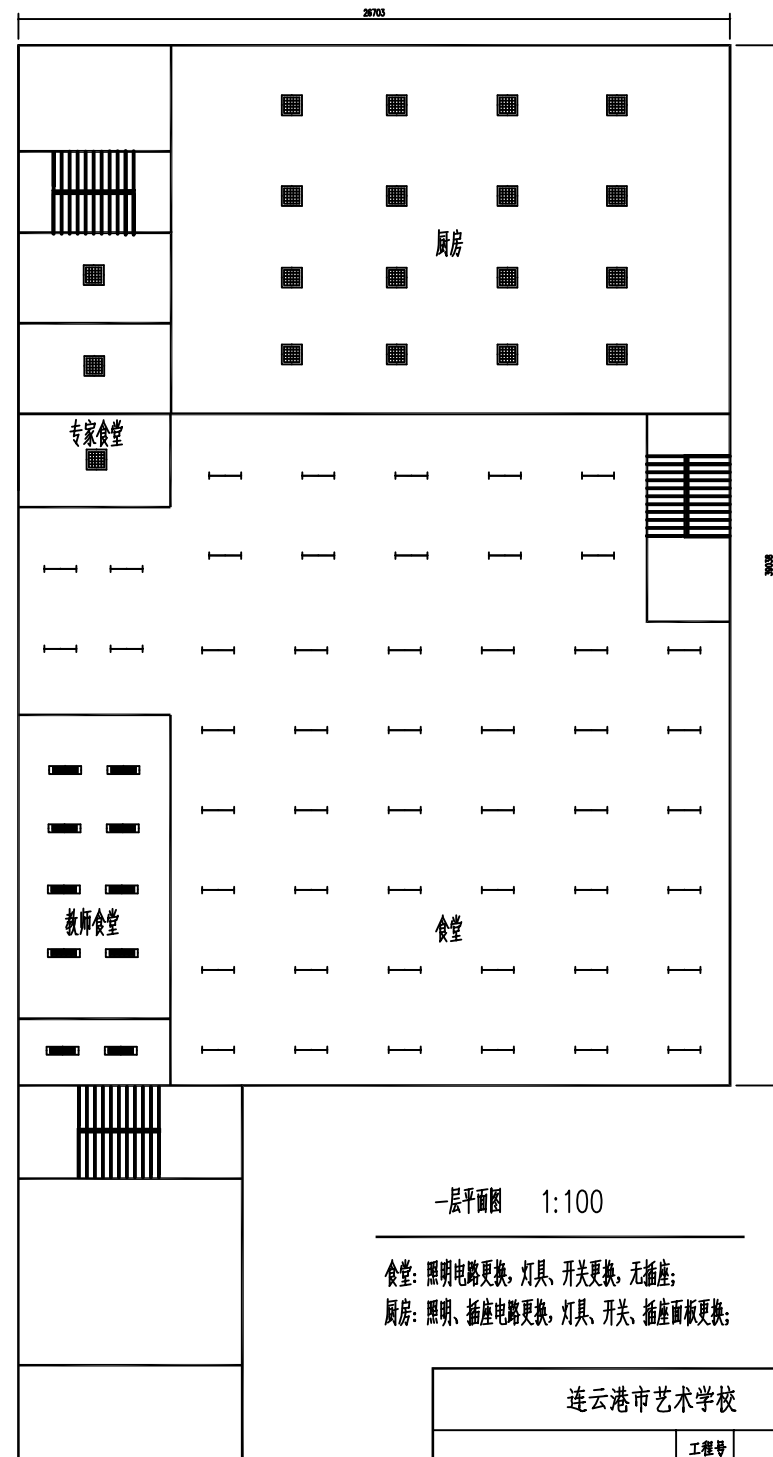

一层平面图 1:100


食堂: 照明电路更换, 灯具、开关更换, 无插座;
厨房: 照明、插座电路更换, 灯具、开关、插座面板更换;

连云港市艺术学校		
三品公寓 照明平面图	工程号	
	图 号	12
	日 期	

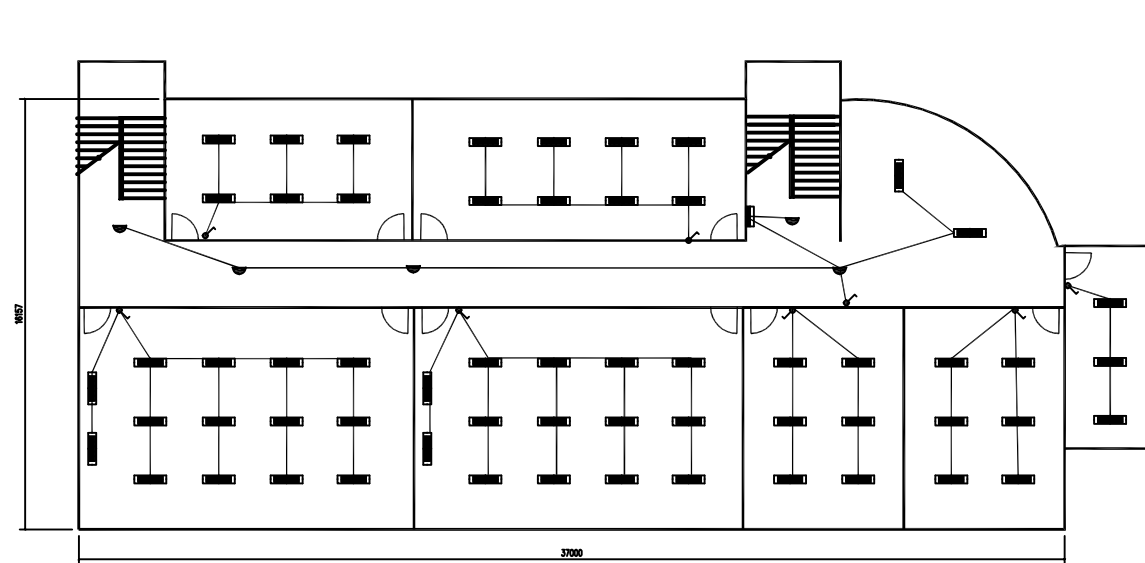

二~五层平面示意图 1:100






教室：照明电路更换，灯具、开关更换，无插座；
不包含空调、消防、弱电工程。

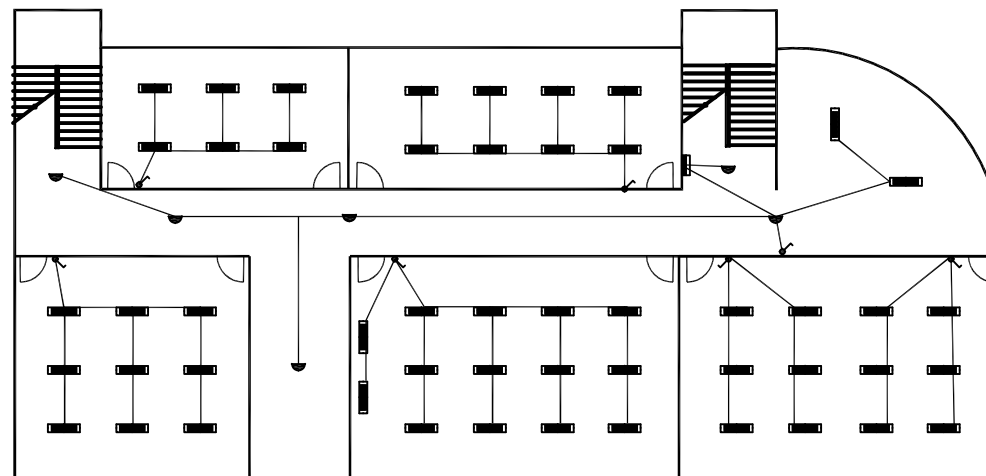


一层局部平面示意图 1:100

教室：照明电路更换，灯具、开关更换，无插座；
不包含空调、消防、弱电工程。

连云港市艺术学校		
逸夫楼照明平面图	工程号	
	图 号	6
	日 期	

  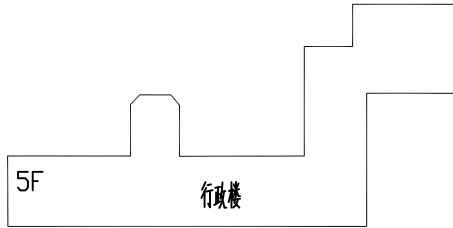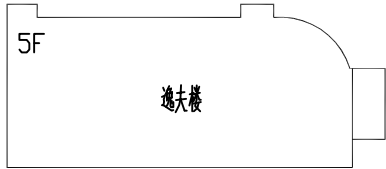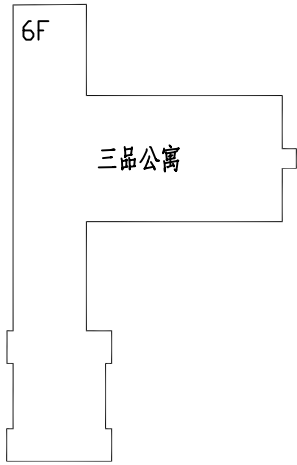

连云港市艺术学校		
总图	工程号	
	图 号	2
	日 期	

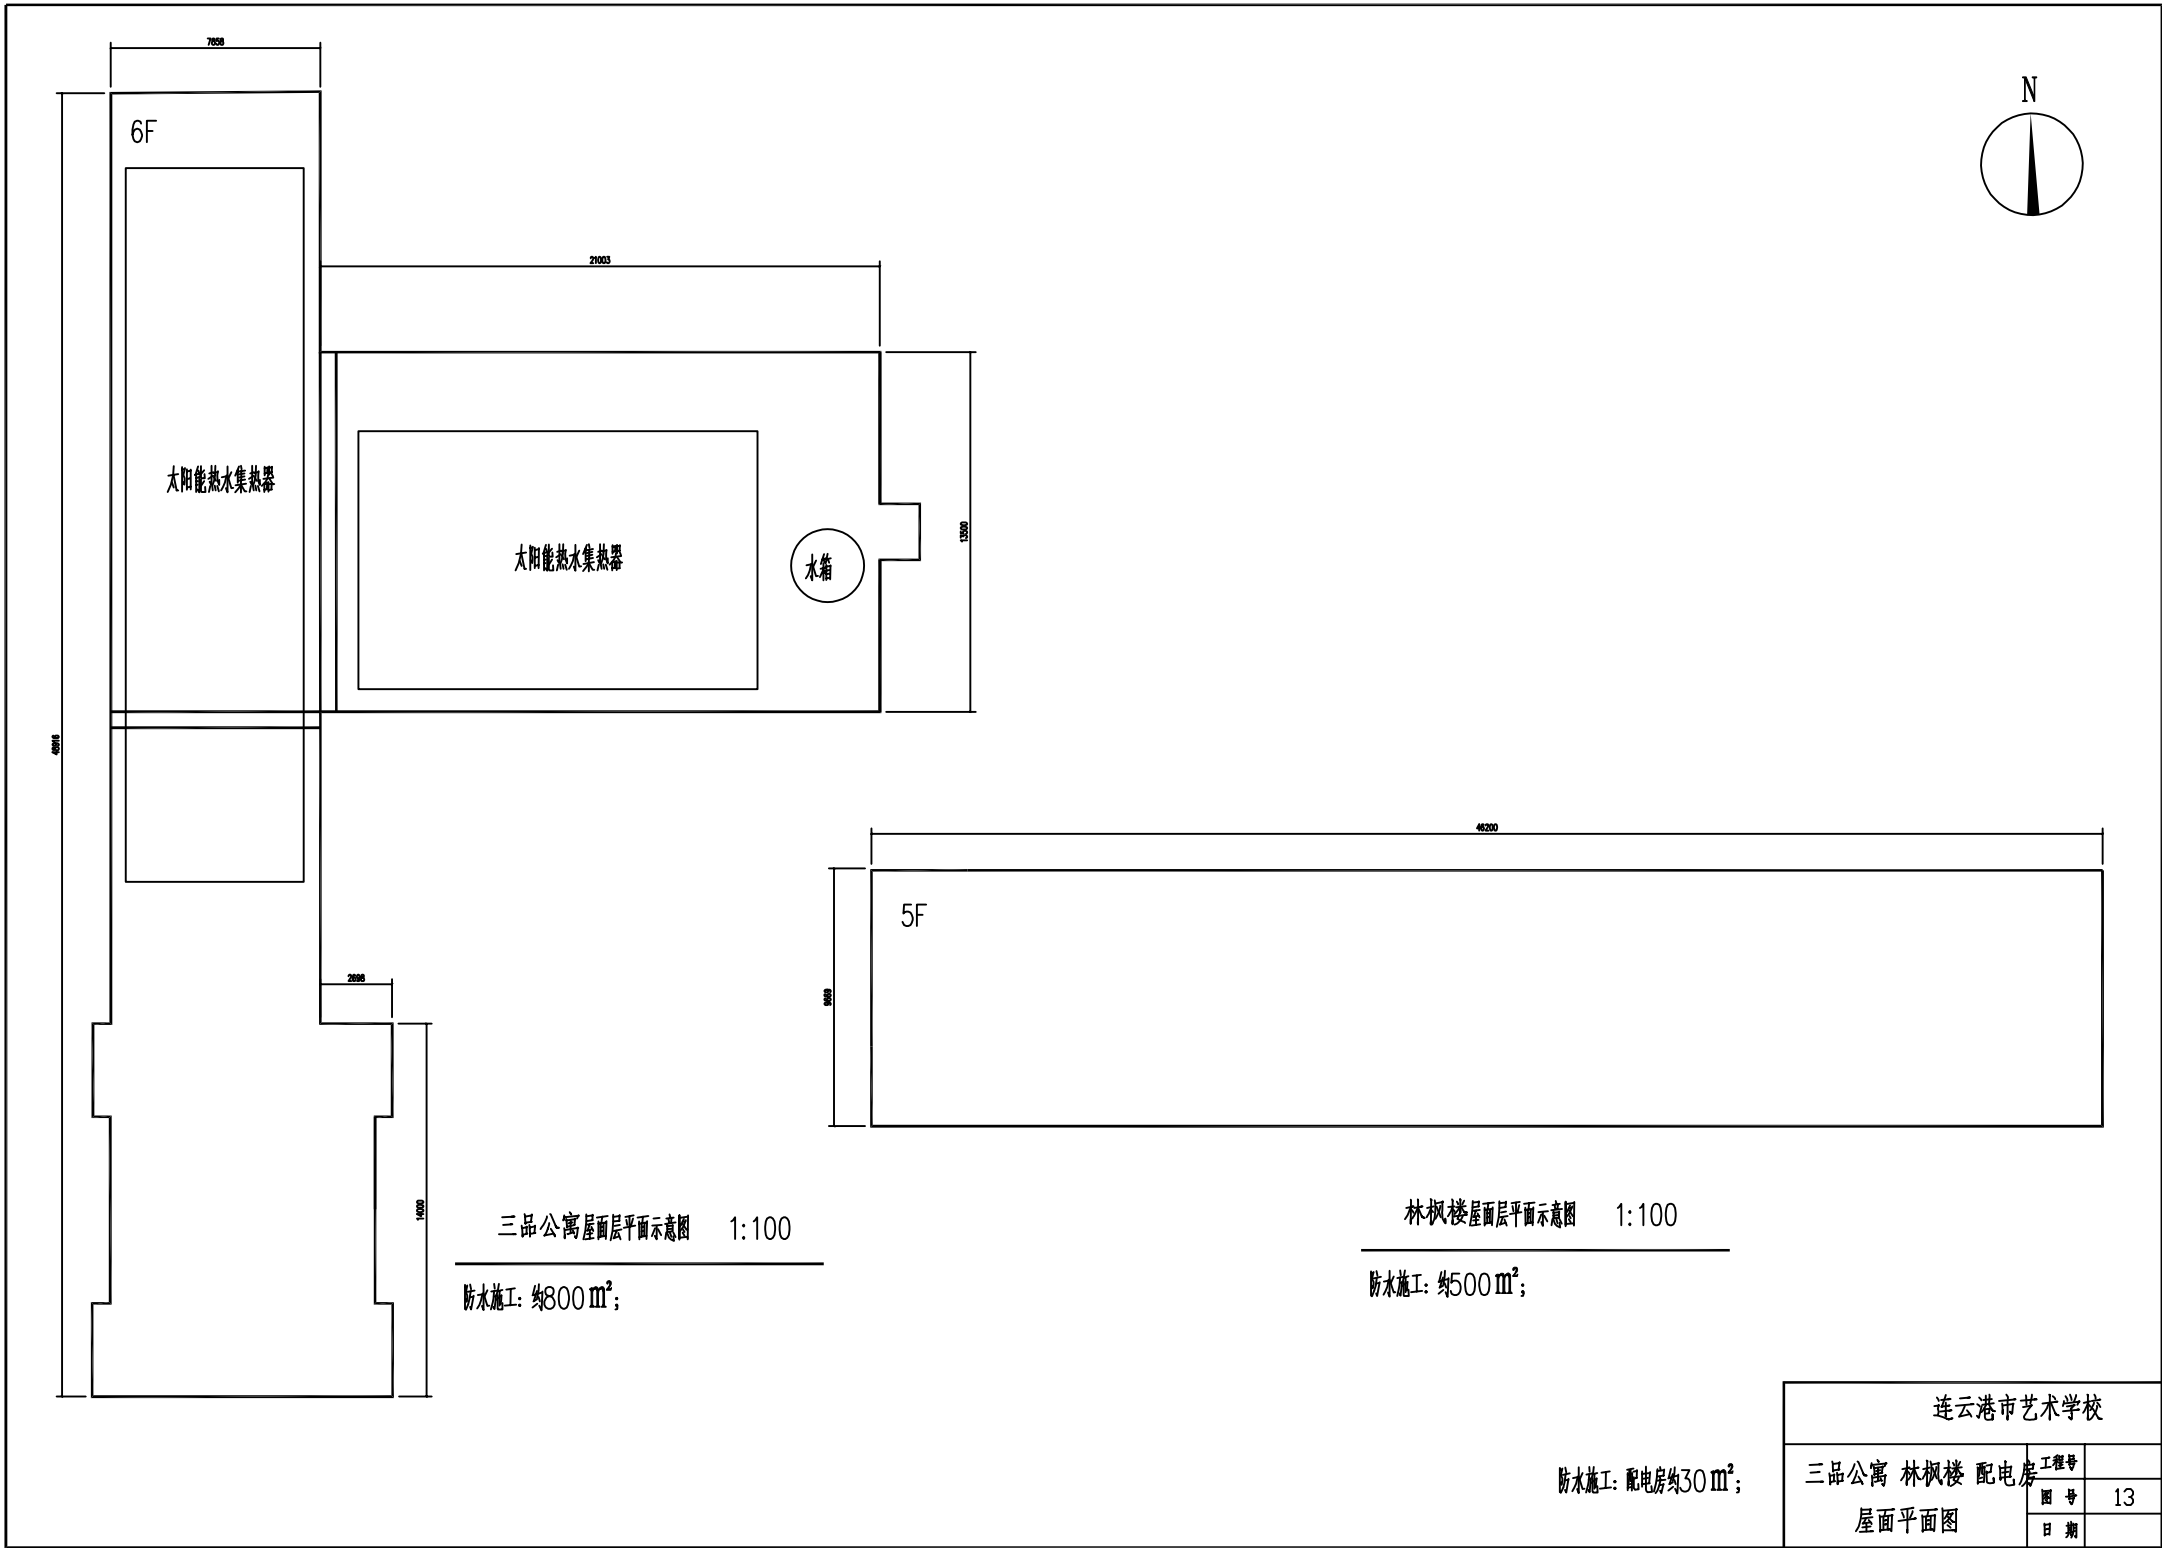

连云港市艺术学校		
三品公寓 林枫楼 配电房 屋面平面图	工程号	
	图 号	13
	日 期	