



|    |     |     |     |
|----|-----|-----|-----|
| 建筑 | 华燕萍 | 给排水 | 陈新全 |
| 结构 | 张新  | 暖通  | 张新  |
| 电气 | 张新  | 暖通  | 张新  |
|    | 张新  | 暖通  | 张新  |

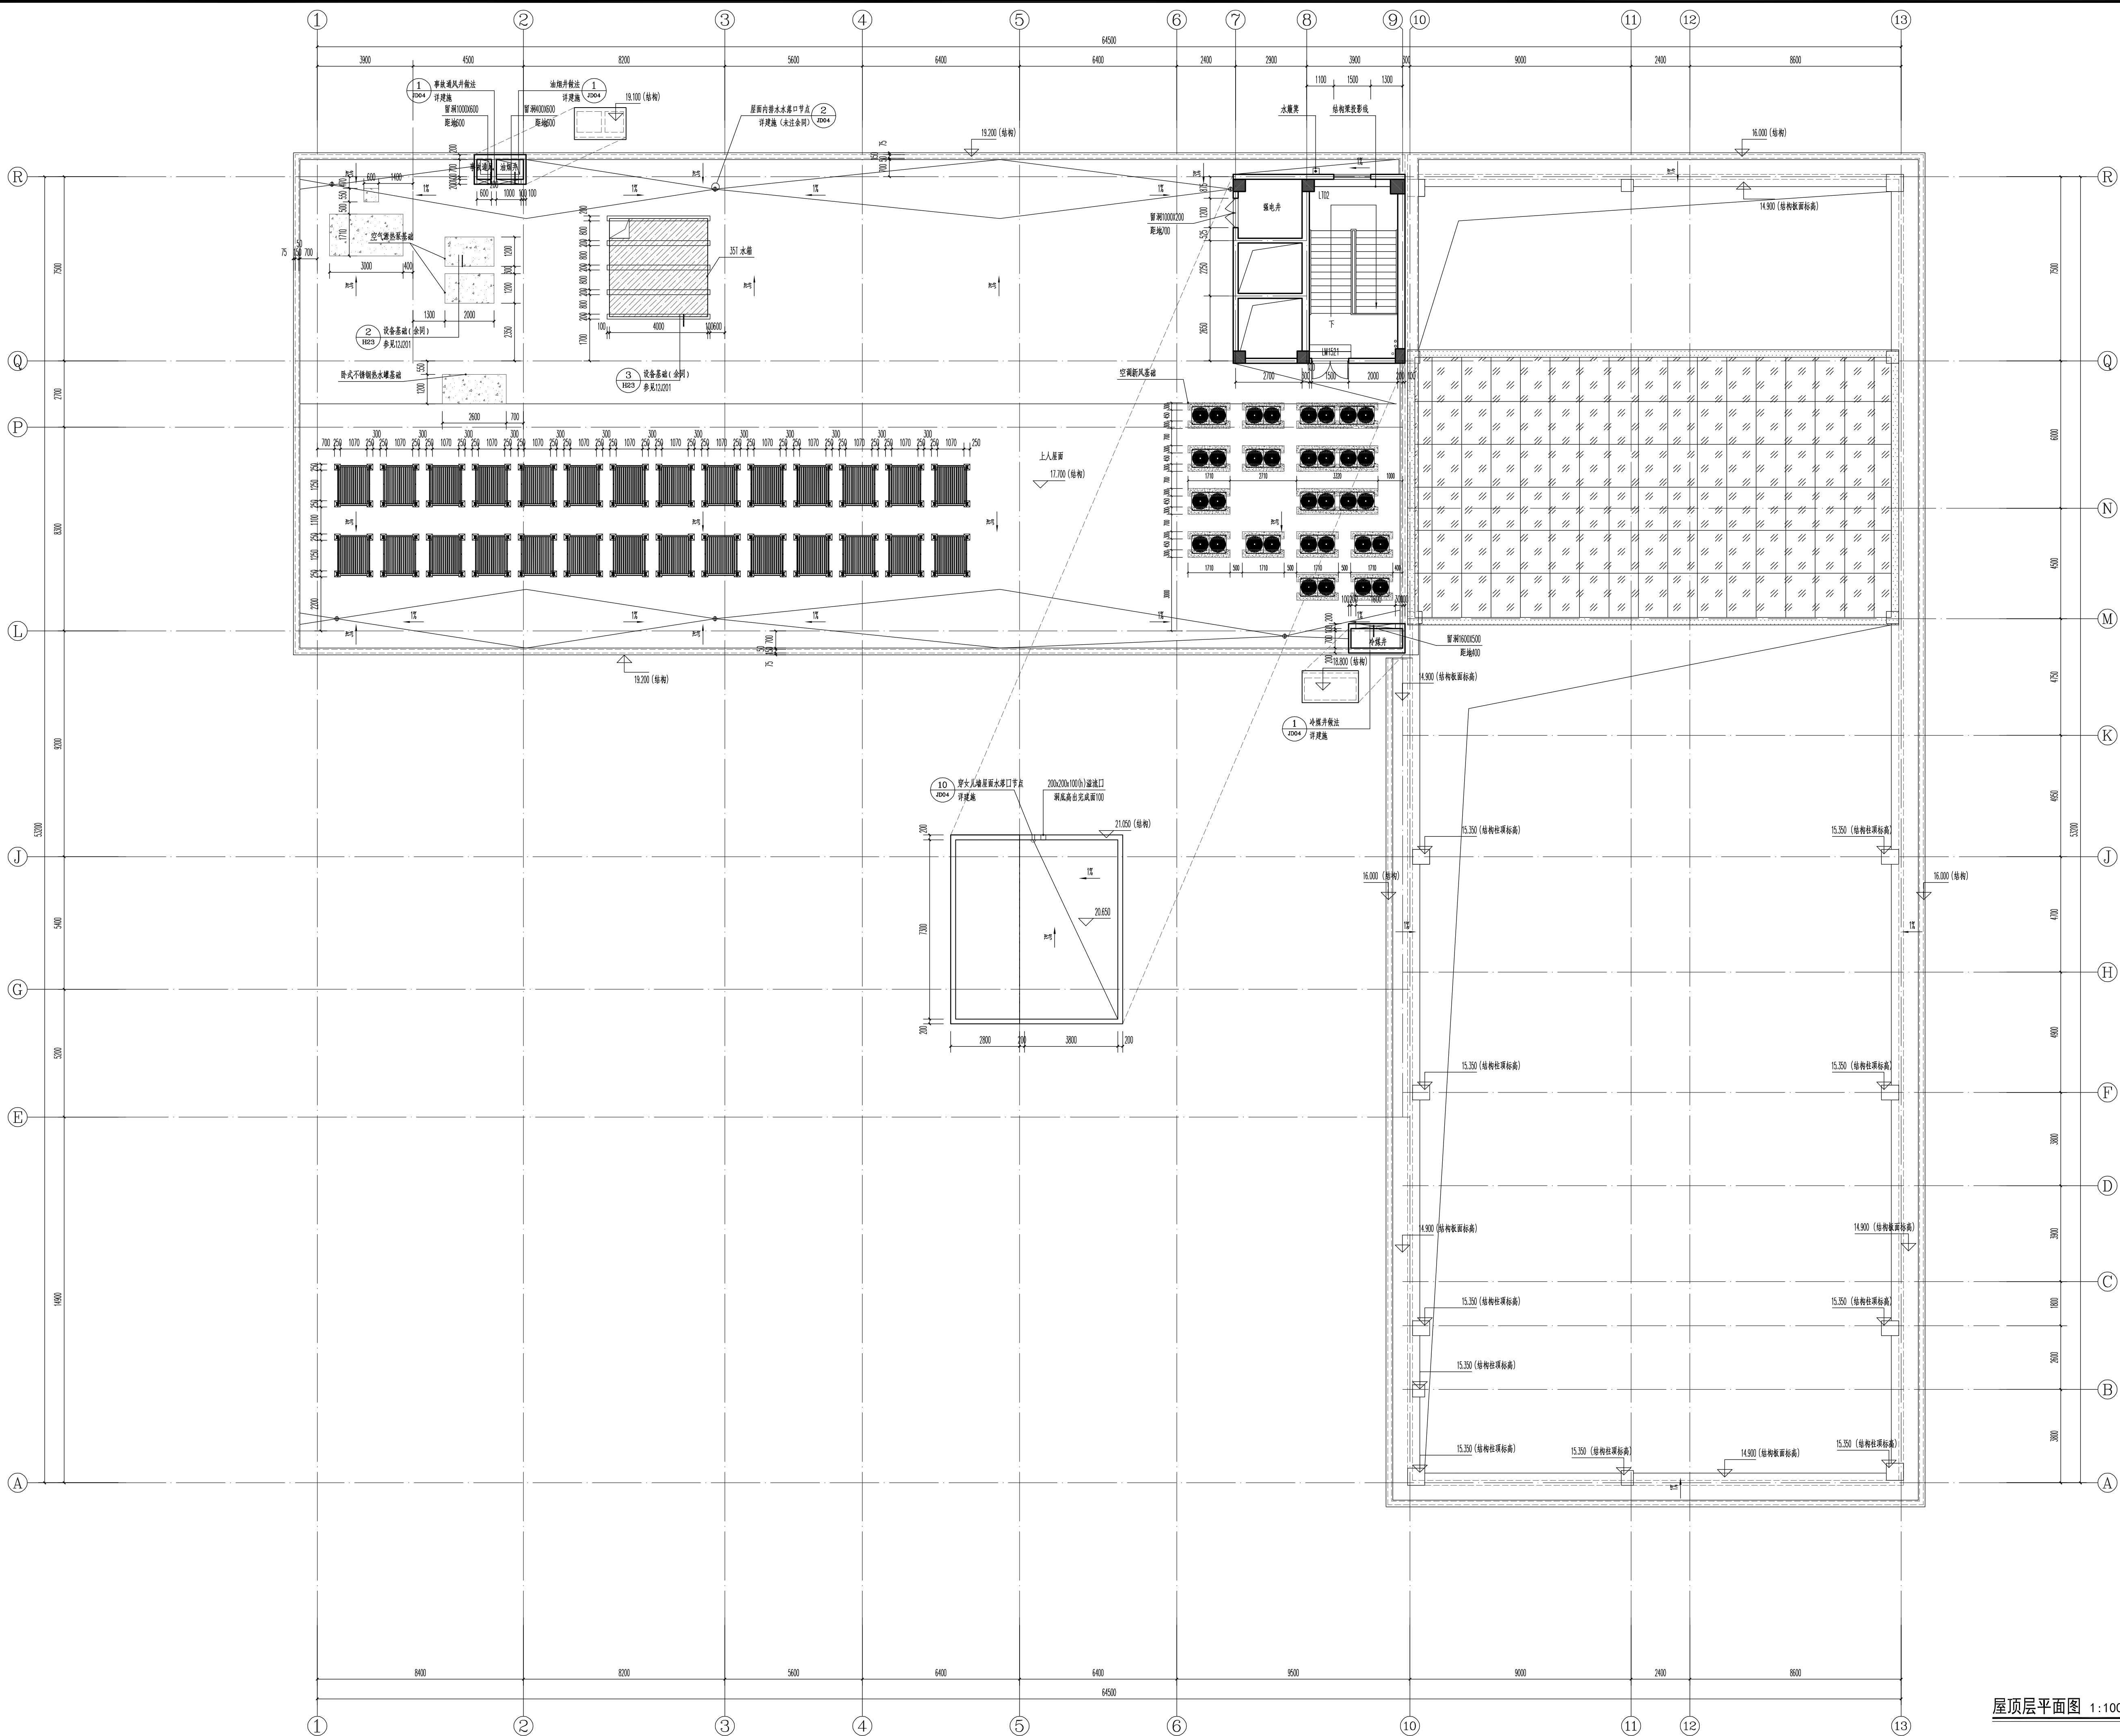

屋顶层平面图 1:100

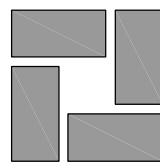

江苏合筑建筑设计股份有限公司  
Hezone Design Co., Ltd

建筑行业(建筑工程)甲级: A232060451

附注  
NOTES

|                     |                      |                      |
|---------------------|----------------------|----------------------|
| 审定<br>APPROVED BY   | 夏昶华                  | 夏昶华                  |
| 审核<br>REVIEWED BY   | 邱晓峰                  | 邱晓峰                  |
| 项目负责<br>P. MANAGER  | 华燕萍                  | 华燕萍                  |
| 专业负责<br>D. CHIEF    | 华燕萍                  | 华燕萍                  |
| 校对<br>CHECKED BY    | 华燕萍                  | 华燕萍                  |
| 设计<br>DESIGNED BY   | 邵言豪                  | 邵言豪                  |
| 制图<br>DRAWN BY      | 邵言豪                  | 邵言豪                  |
| 建设单位<br>CLIENT      | 无锡市新吴区<br>重点建设项目管理中心 |                      |
| 工程名称<br>PROJECT     | 新吴区沿塘消防站新建工程         |                      |
| 子项名称<br>SUBPROJECT  | 消防站                  |                      |
| 工程编号<br>PROJECT NO. | 22-027-01            |                      |
| 图纸名称<br>TITLE       | 屋顶层平面图               |                      |
| 设计阶段<br>PHASE       | 施工                   |                      |
| 专业<br>DISCIPLINE    | 建筑                   | 图号<br>DRAWING NO. 06 |
| 日期<br>DATE          | 2023. 10             | 版本<br>VER. 0         |

中华人民共和国一级注册建筑师  
姓名: 华燕萍  
注册号: 3206045-008  
有效期: 至 2025年02月

<执业签章>

<出图盖章>

本图须加盖出图签章, 否则一律无效。