

 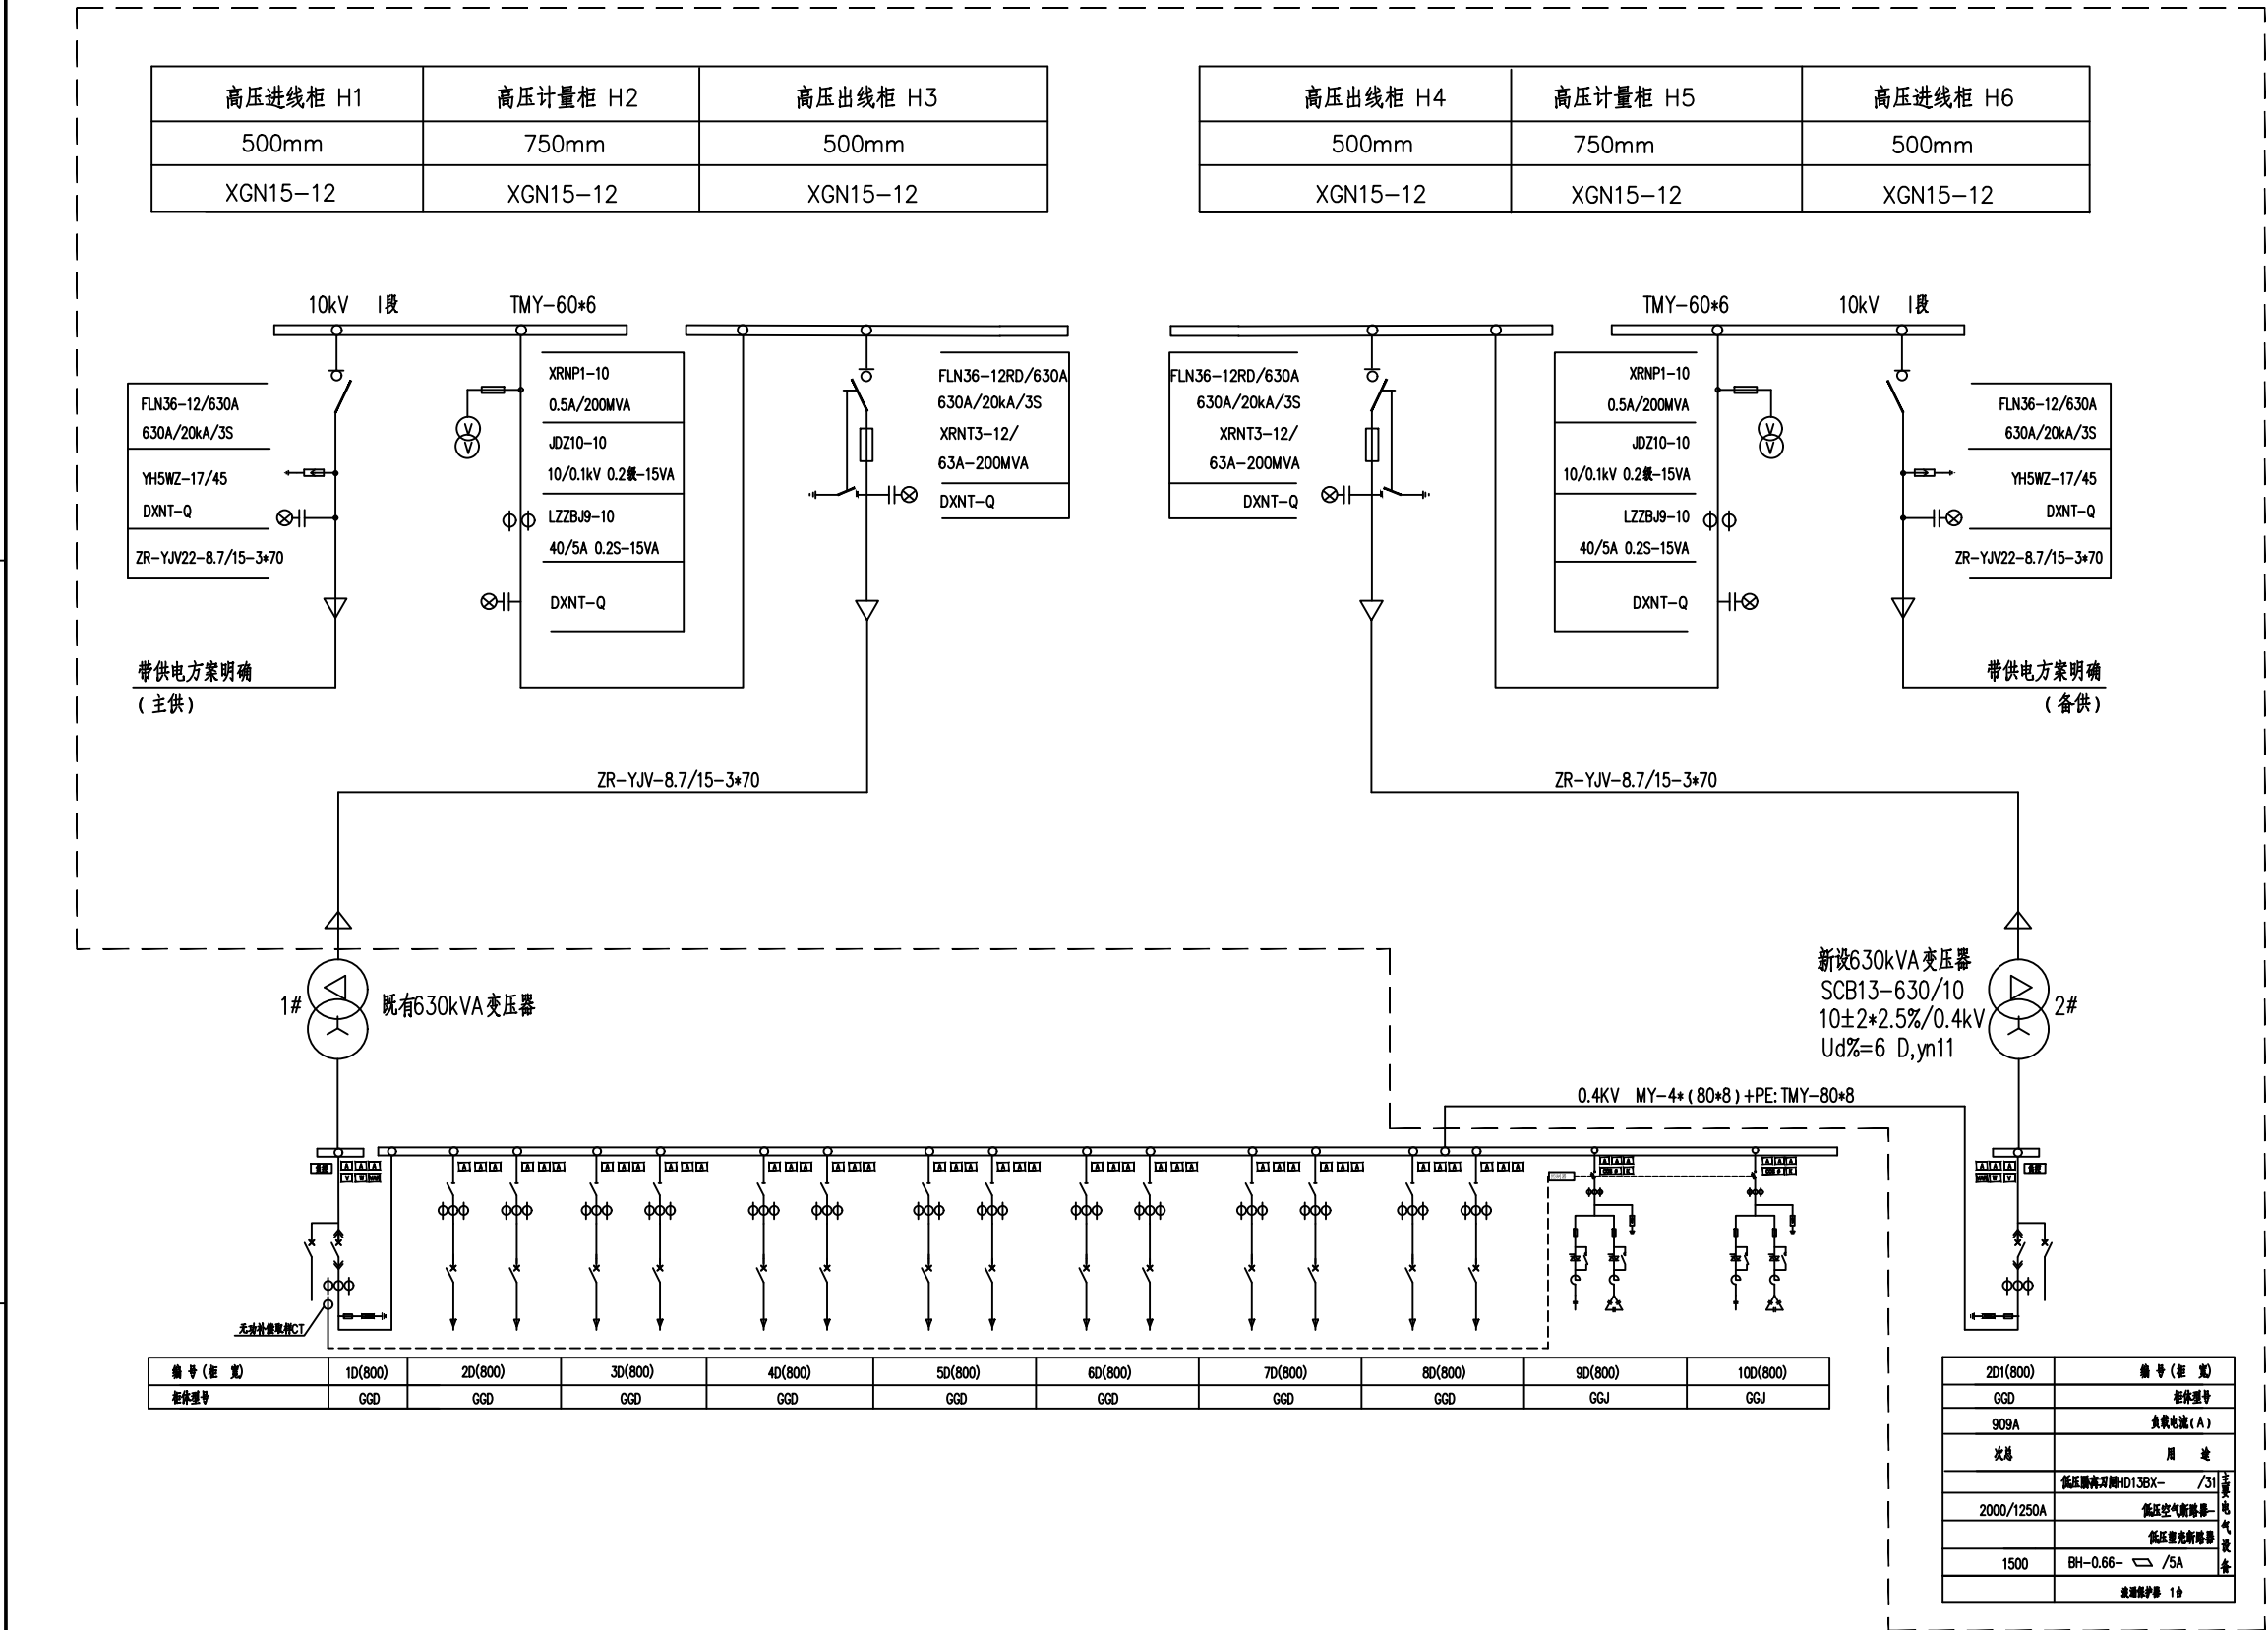


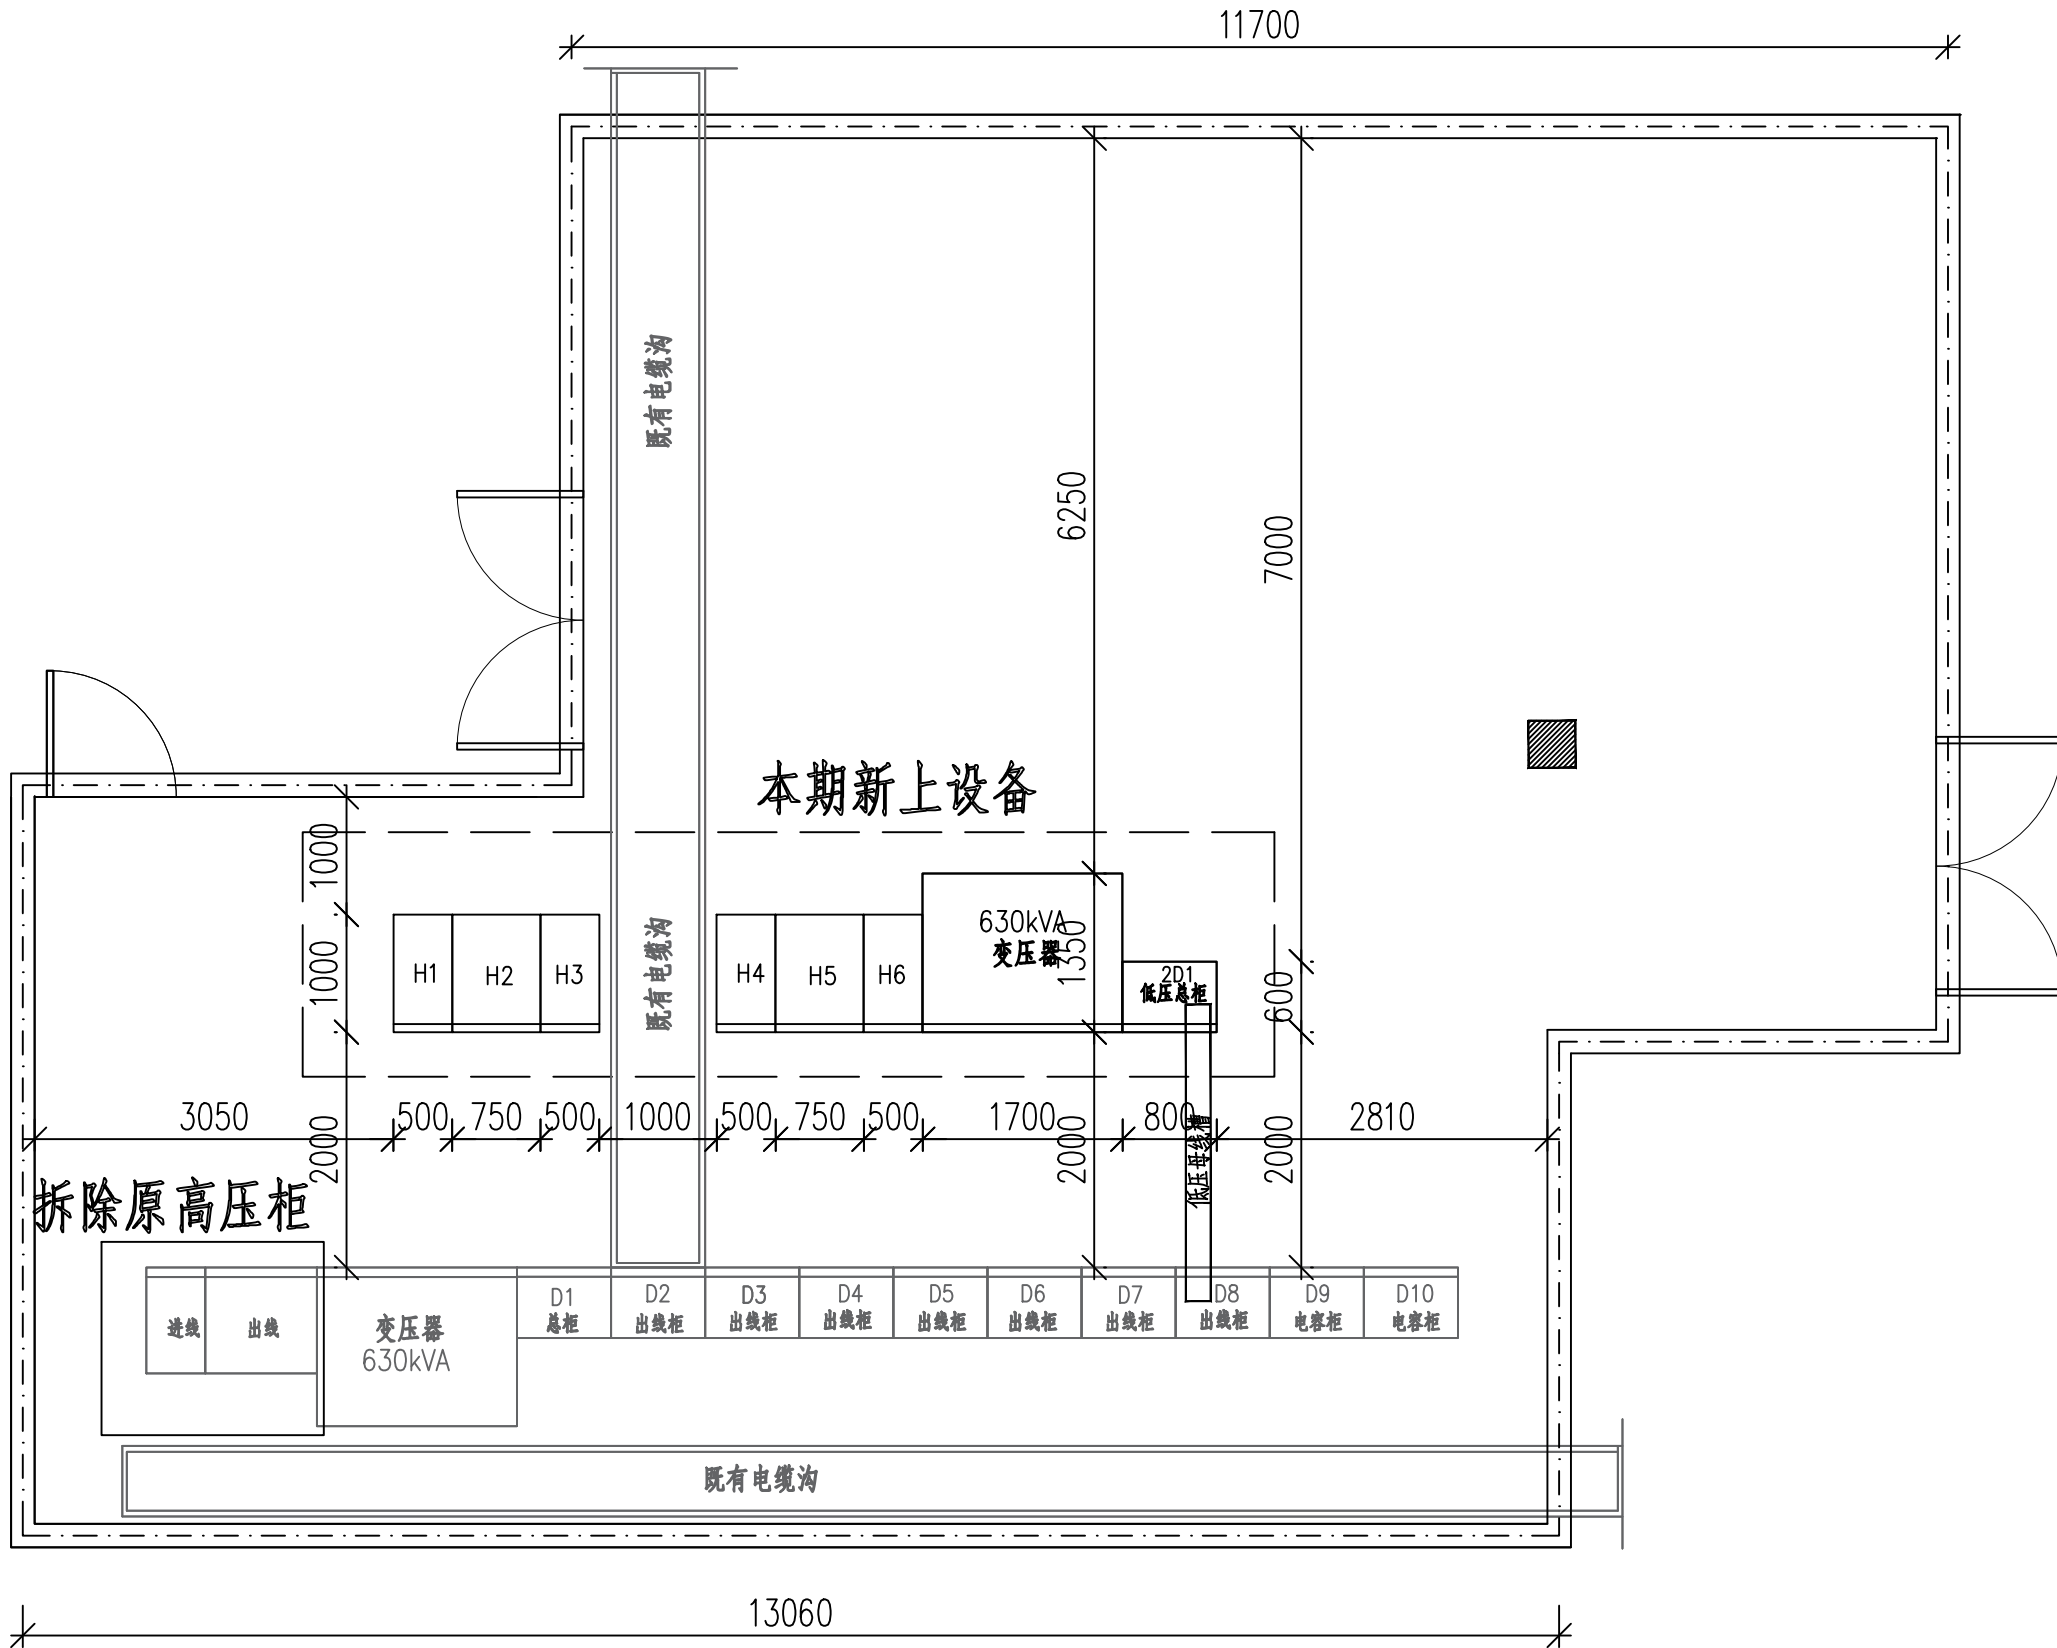



说明:

- 1、本项目原有1台630kVA箱变,10kV单电源,一进一出;
本期增加1路10kV电源进线,增设1台630kVA变压器。增加后本项目变为双电源,一主一备,10kV二进二出。
- 2、本工程新增10kV高压柜6台,其中进线柜2台,出线柜2台,计量柜2台。
新设630kVA变压器1台,低压总柜1台。
- 3、低压设置电气闭锁及机械闭锁,二合一闭锁。
- 4、拆除原2台10kV高压柜,取消既有低压总柜内的原计量,低压设备均不变。
- 5、虚框内为本期改造部分。



江苏易通电力工程设计有限公司				大港中学10kV变电所双电源		工程	施工图	设计阶段
批准		校核		电气接线图				
审核		设计						
日期		比例		图号	YTZJ20240301			




 江苏易通电力工程设计有限公司				大港中学10kV变电所双电源		工程	施工图	设计阶段
批准		校核		电气平面布置图				
审核		设计						
日期		比例		图号	YTZJ202403			

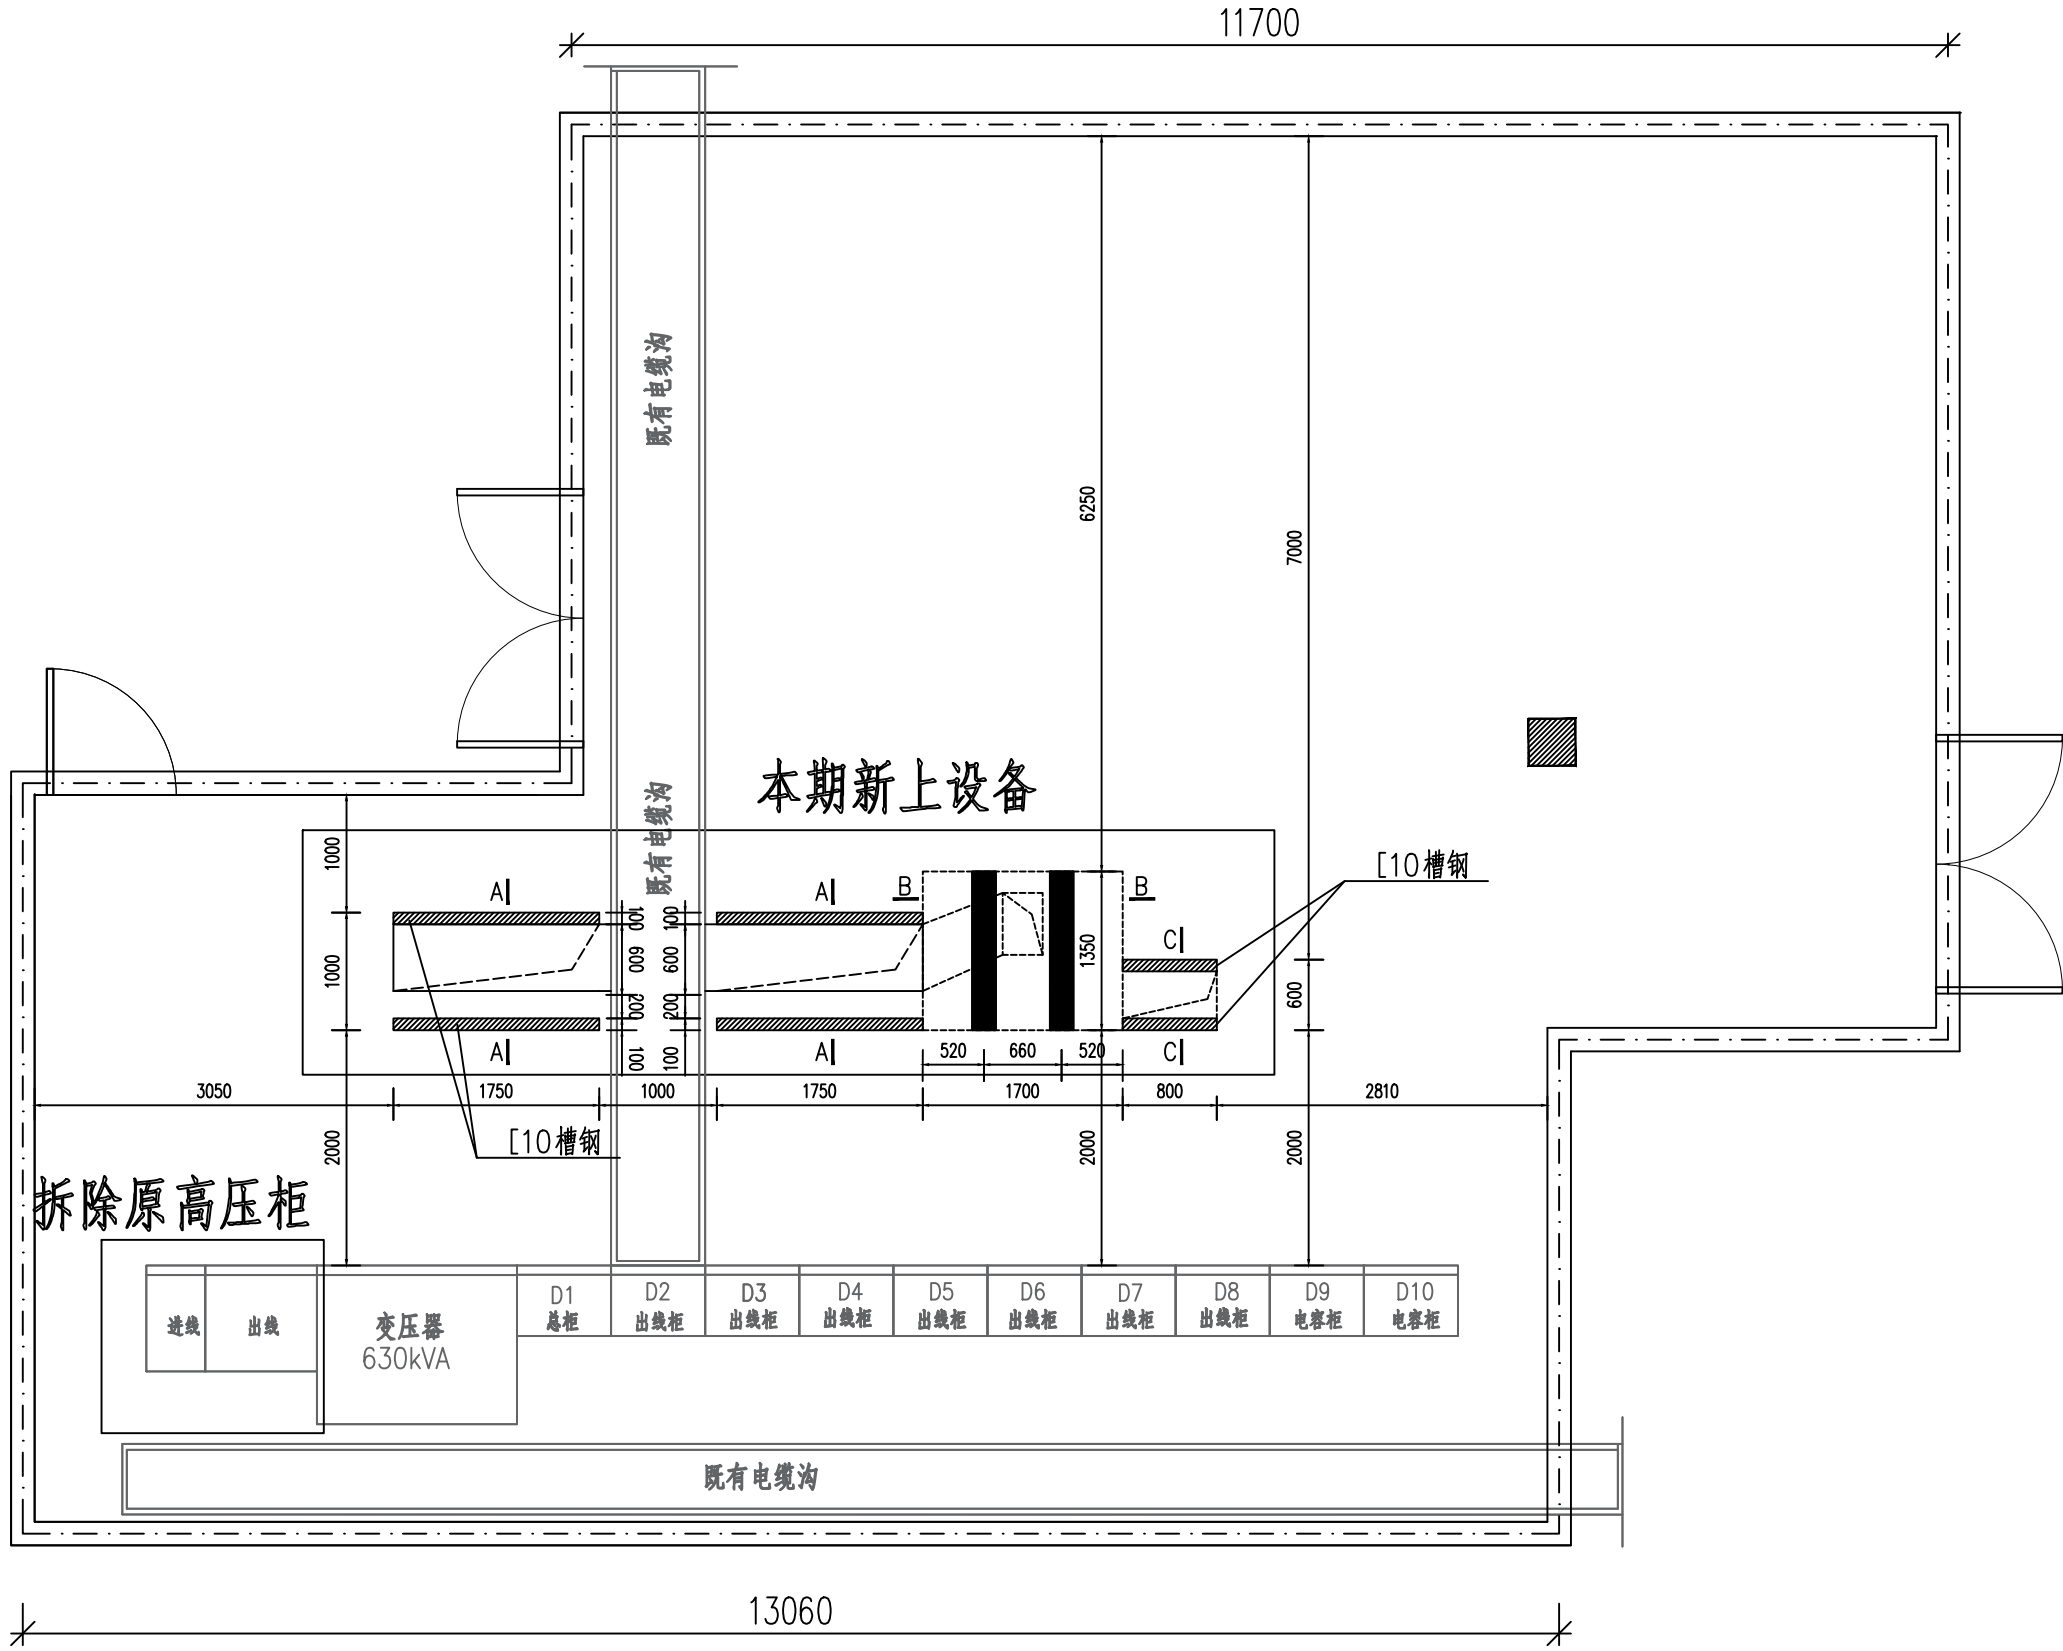 

 江苏易通电力工程设计有限公司				大港中学10kV变电所双电源		工程	施工图	设计阶段
批准		校核		电气平面布置图				
审核		设计						
日期		比例		图号	YTZJ202403			

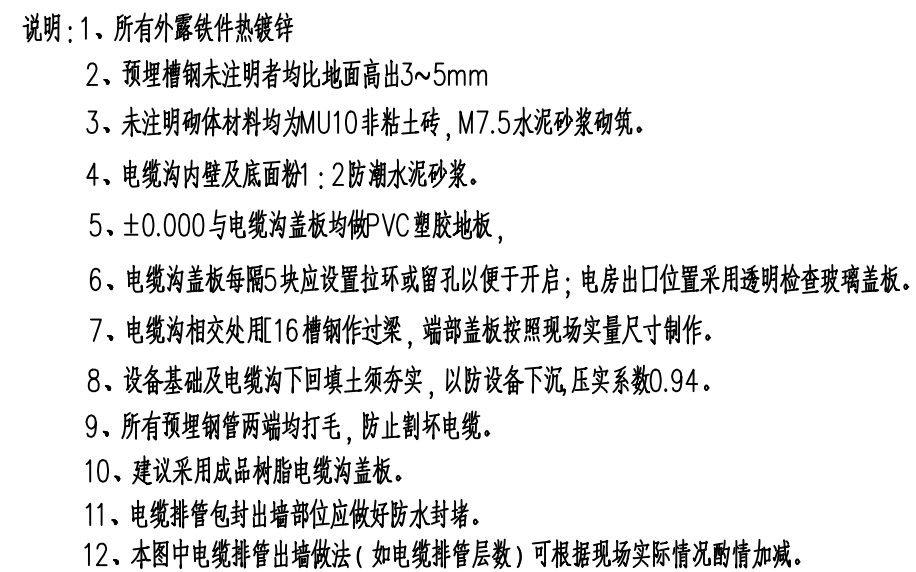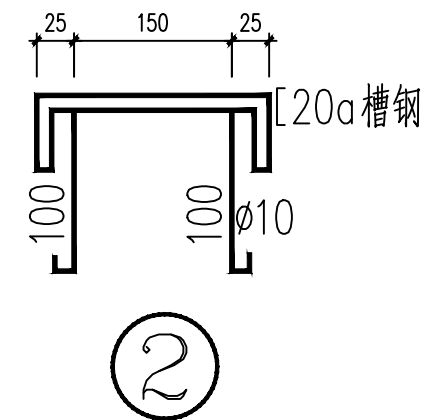

 江苏易通电力工程设计有限公司				大港中学10kV变电所双电源		工程	施工图	设计阶段
批准		校核		变压器预埋件及电缆沟详图				
审核		设计						
日期		比例		图号	YTZJ202403			

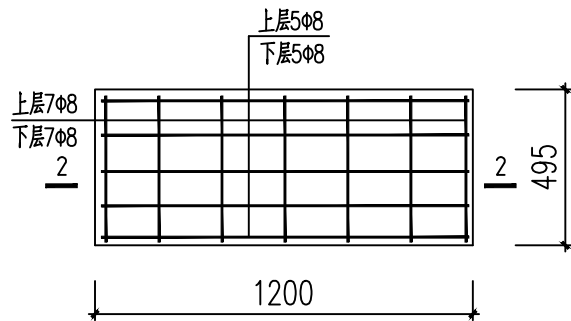

盖板结构平面图 1:25



2-2

说明:

- 1.盖板采用C30砼
- 2.施工时可根据电缆井情况灵活选用盖板尺寸
- 3.本图尺寸以毫米计

江苏易通电力工程设计有限公司				大港中学10kV变电所双电源		工程	施工图	设计阶段
批准		校核		盖板施工图				
审核		设计						
日期		比例		图号	YTZJ202403-13			

C


C

B

B

A

A

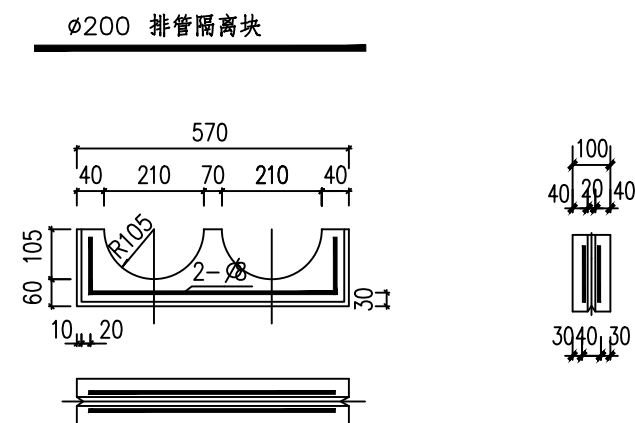

说明:

- | | | | | | | | | |
|--|--|-----|--|----------------|---------------|----|-----|------|
|  江苏易通电力工程设计有限公司 | | | | 大港中学10kV变电所双电源 | | 工程 | 施工图 | 设计阶段 |
| 批 准 | | 校 核 | | 钢筋砼包封2孔电缆排管 | | | | |
| 审 核 | | 设 计 | | | | | | |
| 日 期 | | 比 例 | | 图 号 | YTZJ202403-14 | | | |