


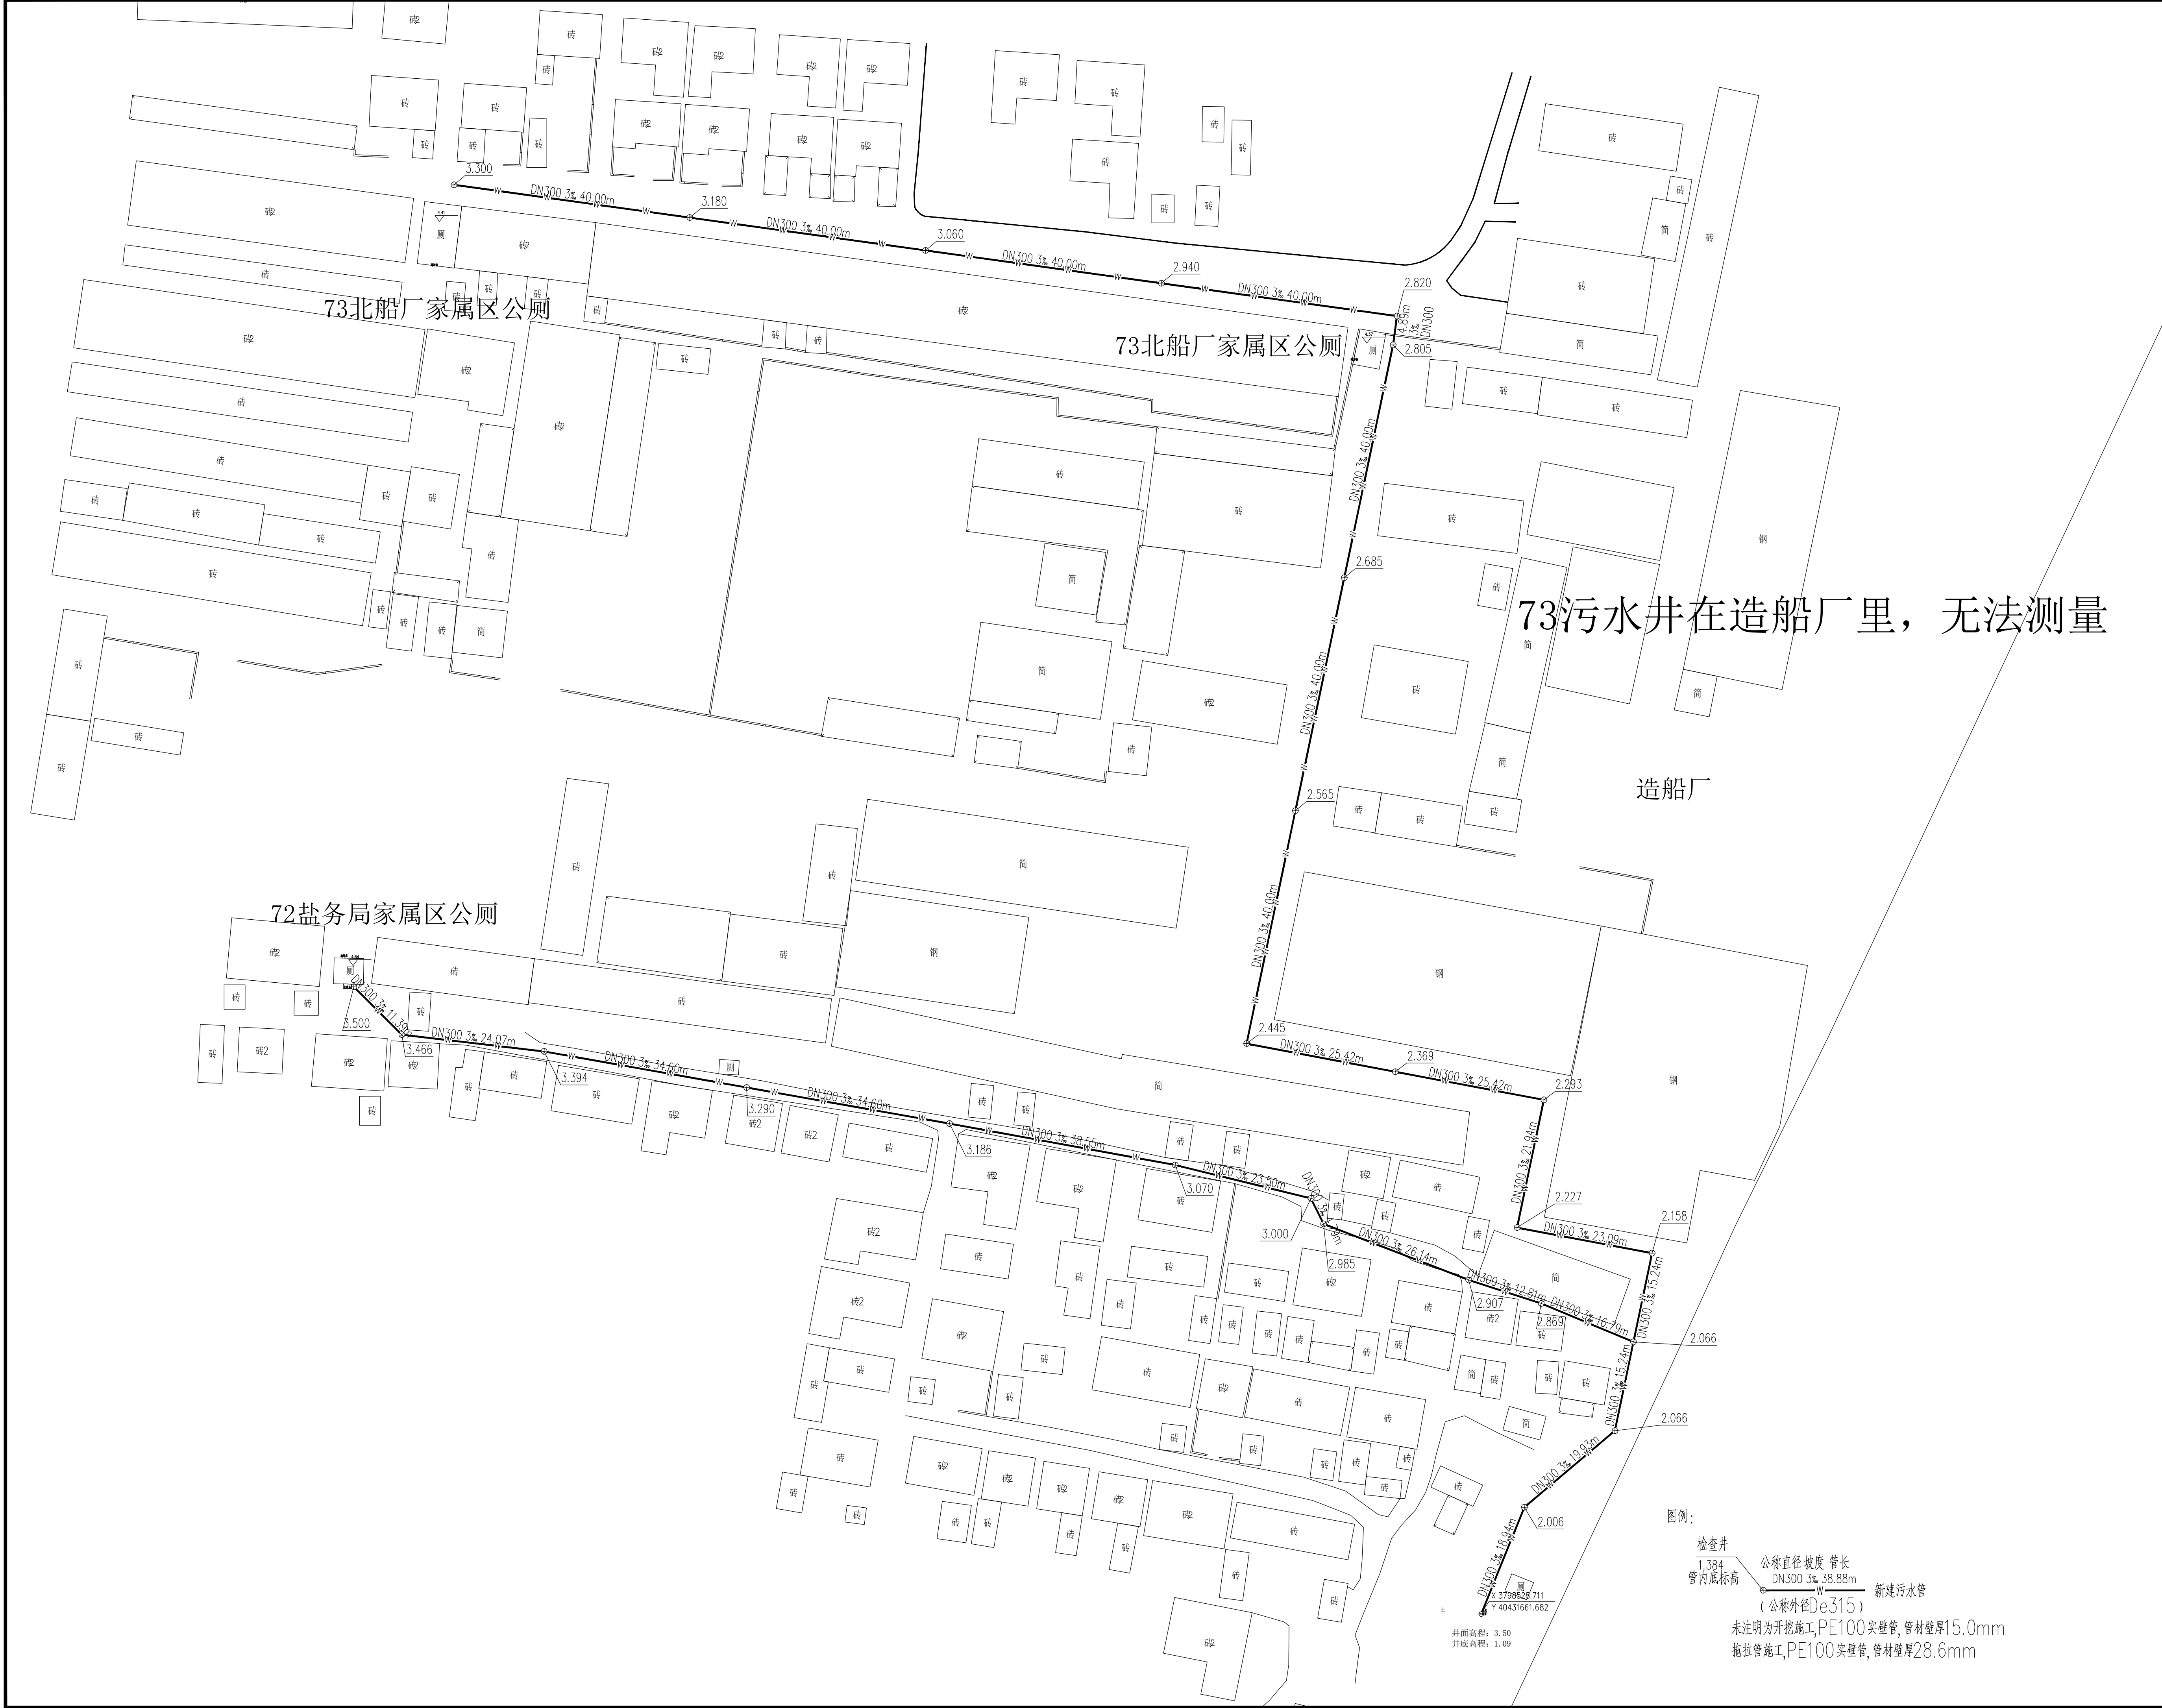

方圆建筑设计
FANGYUAN ARCHITECTURE DESIGN

建筑行业(建筑工程)甲级, 设计证书编号: A232016507

注意: 切勿直接照图尺寸施工, 以标注尺寸为准。所用尺寸均须通过放样确定。未经本单位书面许可, 其它单位不得使用、透露、散布或复制本文件及其资料用于本工程以外的其他地方。本图纸及其相关内容须经图审中心及消防等相关主管部门审查合格后方可使用, 否则, 责任自负。图纸内容如有矛盾, 请联系本单位确认后, 方可实施。施工均以蓝图为准, 电子版不作为施工依据。

注册师印章区

出图章盖章区

签 署 栏		
	姓名	签名
批 准	葛恒毕	葛恒毕
项目负责人	于利尧	于利尧
审 核	蔡敏敏	蔡敏敏
复 核	孙 琪	孙 琪
专业负责人	蔡敏敏	蔡敏敏
设 计	孙强强	孙强强
制 图		

会 签 栏		
建 筑		电 气
结 构		暖 通
给排水		
版次	修改日期	修改原因
EDITION No.	REVISION DATE	REVISION REASON

建设单位		CLIENT	
灌云县城市管理局			
项目名称		PROJECT TITLE	
灌云县城区公厕污水管网接入工程			
子项名称		SUB-PRO TITLE	
图 名		DWG TITLE	
室外污水排水平面图			
项目编号	2025-002L	设计阶段	施工图
PROJECT NO.		ISSUE	
出图日期	版次	第一版	
DATE	EDITION No.		
2025. 02	图纸编号	水施02	
	DWG NUMBER		



方圆建筑设计
FANGYUAN ARCHITECTURE DESIGN

建筑行业(建筑工程)甲级, 设计证书编号: A232016507

注意: 切勿直接照图施工, 以标注尺寸为准, 所用尺寸均须通过设计确定, 未经本单位书面许可, 其它单位不得使用、传播、散布或复制本文件及其资料用于本工程以外的其他地方。本图纸及其相关内容须经图审中心及消防等相关主管部门审查合格后方可使用, 否则, 责任自负。图纸内容如有矛盾, 请联系本单位确认后, 方可实施。施工均以蓝图为准, 电子版不作为施工依据。

注册师印章区

出图章盖章区

签 署 栏

	姓名	签名
批 准	葛恒毕	葛恒毕
项目负责人	于利尧	于利尧
审 核	蔡敏敏	蔡敏敏
复 核	孙 琪	孙琪
专业负责人	蔡敏敏	蔡敏敏
设 计	孙强强	孙强强
制 图		

会 签 栏

建 筑		电 气	
结 构		暖 通	
给排水			
版次 EDITION No.	修改日期 REVISION DATE	修改原因 REVISION REASON	

建设单位 CLIENT

灌云县城市管理局

项目名称 PROJECT TITLE

灌云县城区公厕污水管网接入工程


子项名称 SUB-PRO TITLE

图 名

DWG TITLE

室外污水排水平面图

项目编号 PROJECT NO.	2025-002L	设计阶段 ISSUE	施工图
出图日期 DATE	2025. 02	版次 EDITION No.	第一版
		图纸编号 DWG NUMBER	水施03

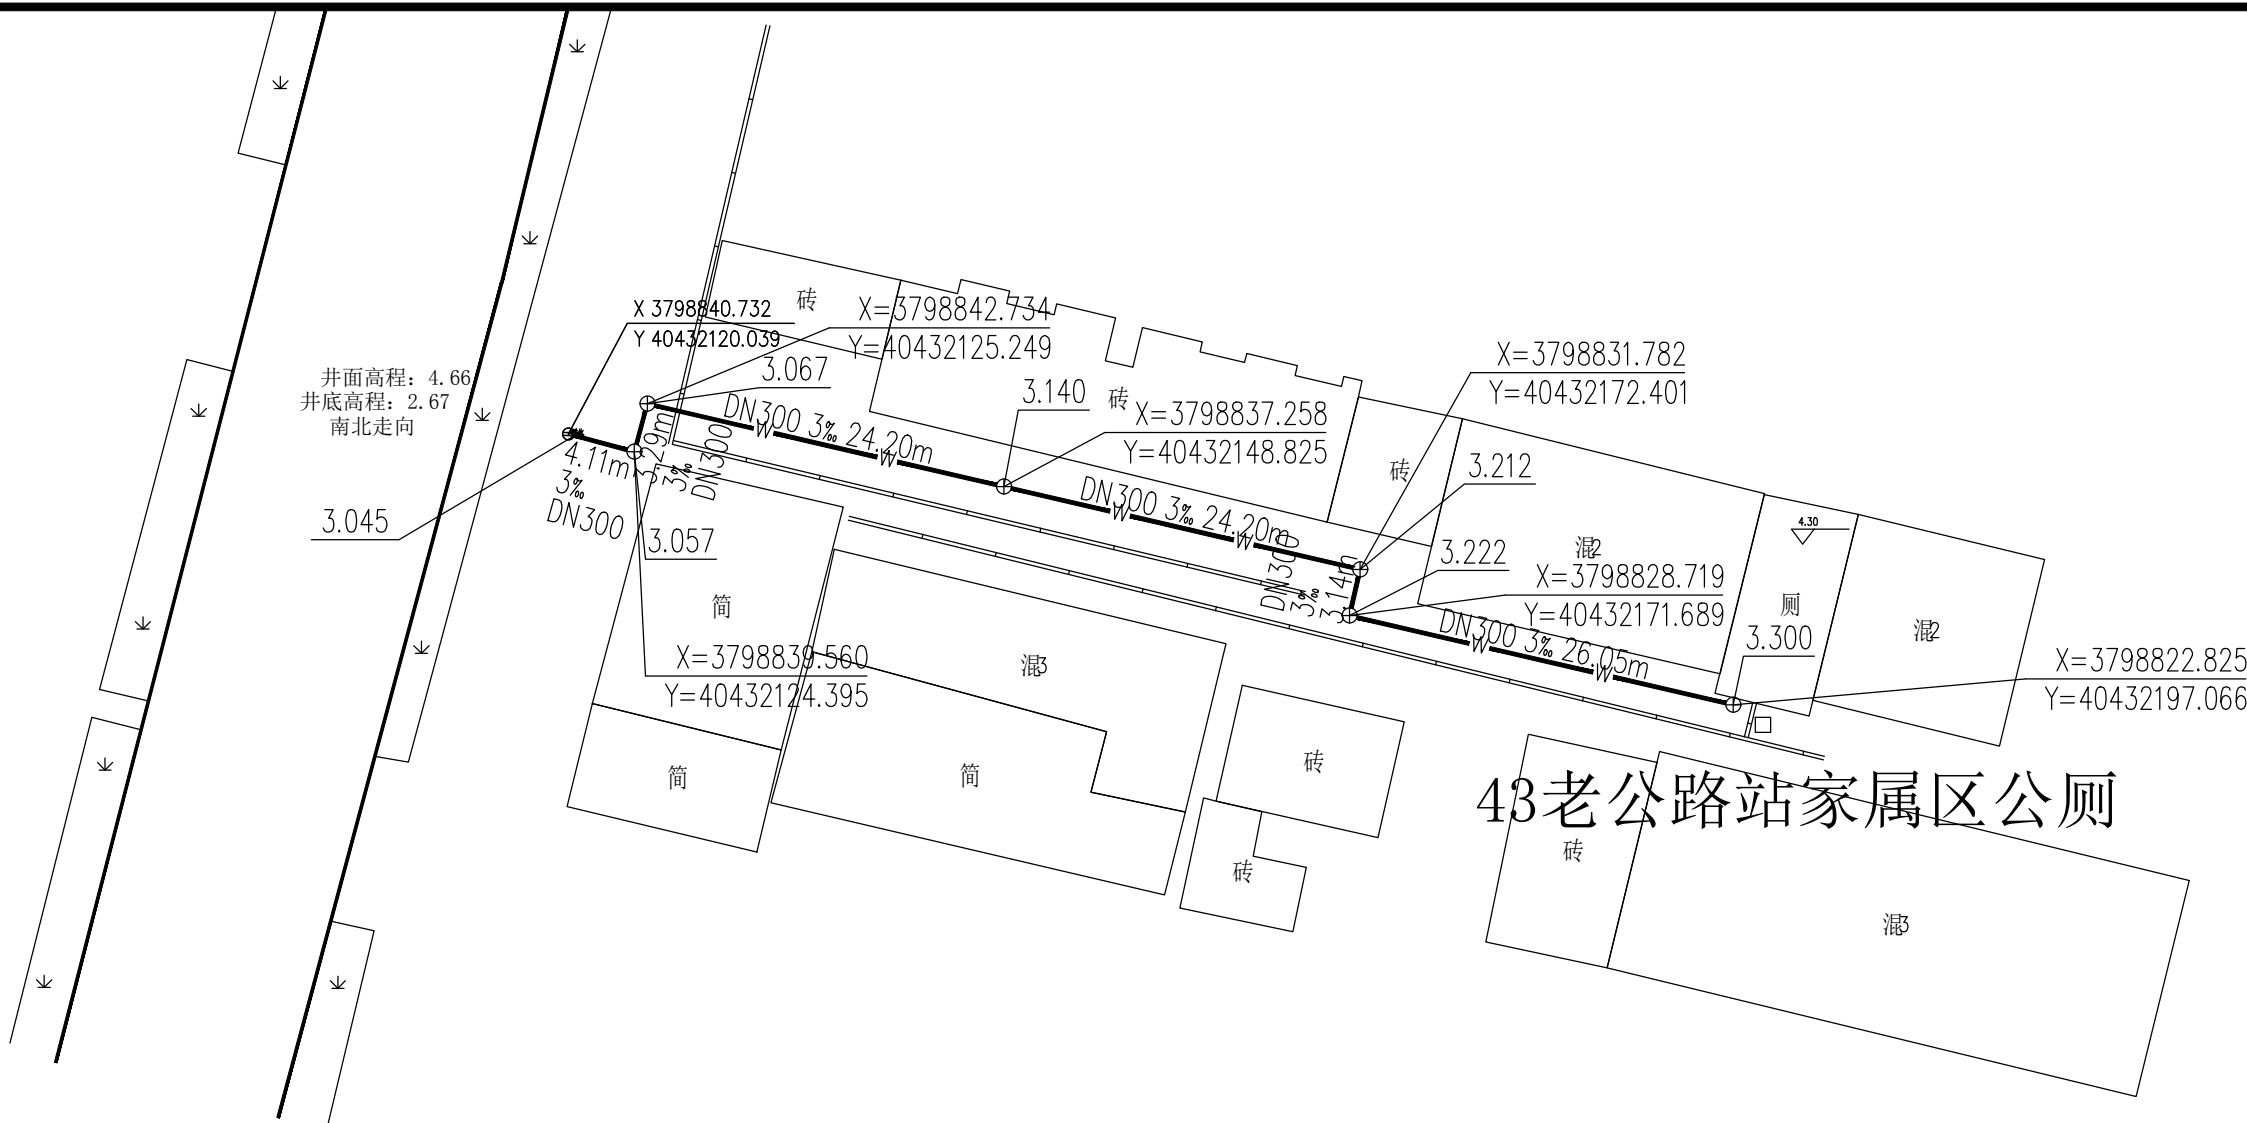


43 老公路站家属区公厕

图例:



未注明为开挖施工,PE100实壁管,管材壁厚15.0mm
拖拉管施工,PE100实壁管,管材壁厚28.6mm

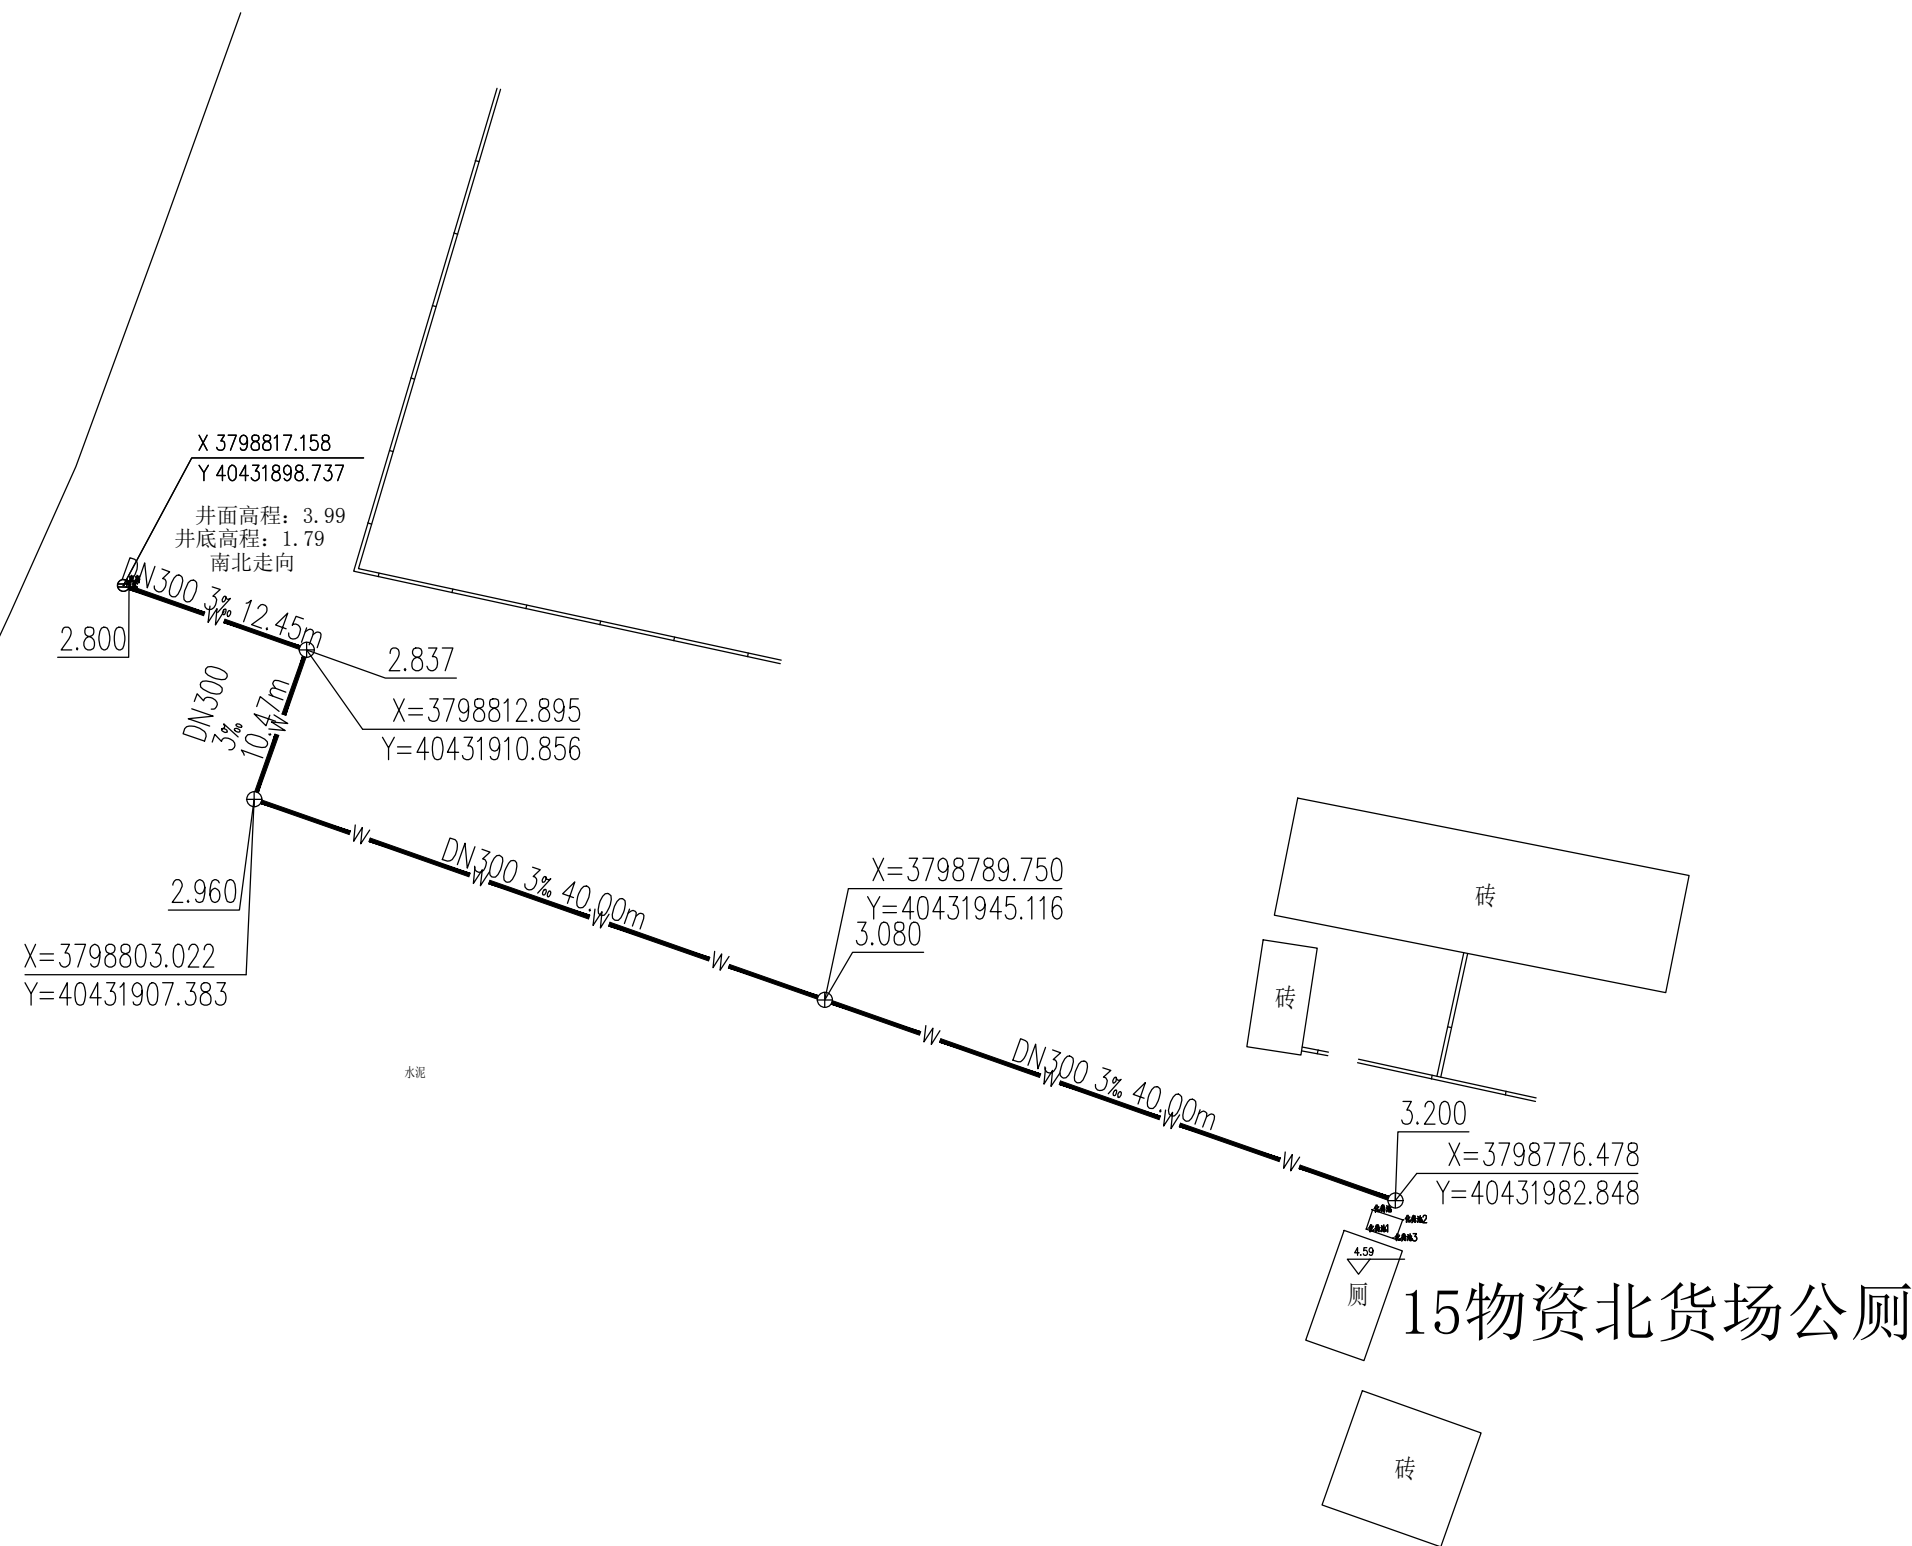

15 物资北货场公厕



71 老灌中家属区公厕



方圆建筑设计
FANGYUAN ARCHITECTURE DESIGN

建筑行业(建筑工程)甲级, 设计证书编号: A232016507

注意: 切勿直接图纸尺寸施工, 以标注尺寸为准。所用尺寸均须通过校样确定。未经本单位书面许可, 其它单位不得使用、透露、散布或复制本文件及其资料用于本工程以外的其他地方。本图纸及其相关内容须经图审中心及消防等相关主管部门审查合格后方可使用, 否则, 责任自负。图纸内容如有矛盾, 请联系本单位确认后, 方可实施。施工均以蓝图为准, 电子版不作为施工依据。

注册师印章区

出图章盖章区

签 署 栏		
	姓名	签名
批 准	葛恒毕	葛恒毕
项目负责人	于利尧	于利尧
审 核	蔡敏敏	蔡敏敏
复 核	孙 琪	孙 琪
专业负责人	蔡敏敏	蔡敏敏
设 计	孙强强	孙强强
制 图		

会 签 栏		
建 筑		电 气
结 构		暖 通
给排水		
版次 EDITION No.	修改日期 REVISION DATE	修改原因 REVISION REASON

建设单位		CLIENT	
灌云县城市管理局			
项目名称		PROJECT TITLE	
灌云县城区公厕污水管网接入工程			
子项名称		SUB-PRO TITLE	
图 名		DWG TITLE	
室外污水排水平面图			
项目编号 PROJECT NO.	2025-002L	设计阶段 DESIGN STAGE	施工图 CONSTRUCTION DRAWING
出图日期 DATE	2025. 02	版次 EDITION No.	第一版
		图纸编号 DWG NUMBER	水施04



方圆建筑设计
FANGYUAN ARCHITECTURE DESIGN

建筑行业(建筑工程)甲级, 设计证书编号: A232016507

注意: 切勿直接照图施工, 以标注尺寸为准, 所用尺寸均须通过设计确定, 未经本设计单位许可, 其它单位不得使用、摘录、复制或复制本文件及其资料用于本工程以外的其他地方。本图所及其相关内容须经图审中心及消防等相关部门审查合格后方可使用, 否则, 责任自负。图纸内容如有矛盾, 请联系本设计单位确认, 方可实施。施工均以蓝图为准, 电子版不作为施工依据。

注册师印章区

出图章盖章区

签 署 栏

	姓名	签名
批 准	葛恒毕	葛恒毕
项目负责人	于利尧	于利尧
审 核	蔡敏敏	蔡敏敏
复 核	孙 琪	孙琪
专业负责人	蔡敏敏	蔡敏敏
设 计	孙强强	孙强强
制 图		

会 签 栏

建 筑		电 气	
结 构		暖 通	
给排水			
版次	修改日期	修改原因	
EDITION No.	REVISION DATE	REVISION REASON	

建设单位 CLIENT

灌云县城市管理局

项目名称 PROJECT TITLE

灌云县城区公厕污水管网接入工程

子项名称 SUB-PRO TITLE

图 名 DWG TITLE

室外污水排水平面图


项目编号 PROJECT NO.	2025-002L	设计阶段 ISSUE	施工图
出图日期 DATE	2025. 02	版次 EDITION No.	第一版
		图纸编号 DWG NUMBER	水施05




图例:

检查井
1.384
管内底标高
公称直径 坡度 管长
DN300 3% 38.88m
新建污水管
(公称外径De315)
未注明为开挖施工, PE100实壁管, 管材壁厚15.0mm
拖拉管施工, PE100实壁管, 管材壁厚28.6mm


双拥路

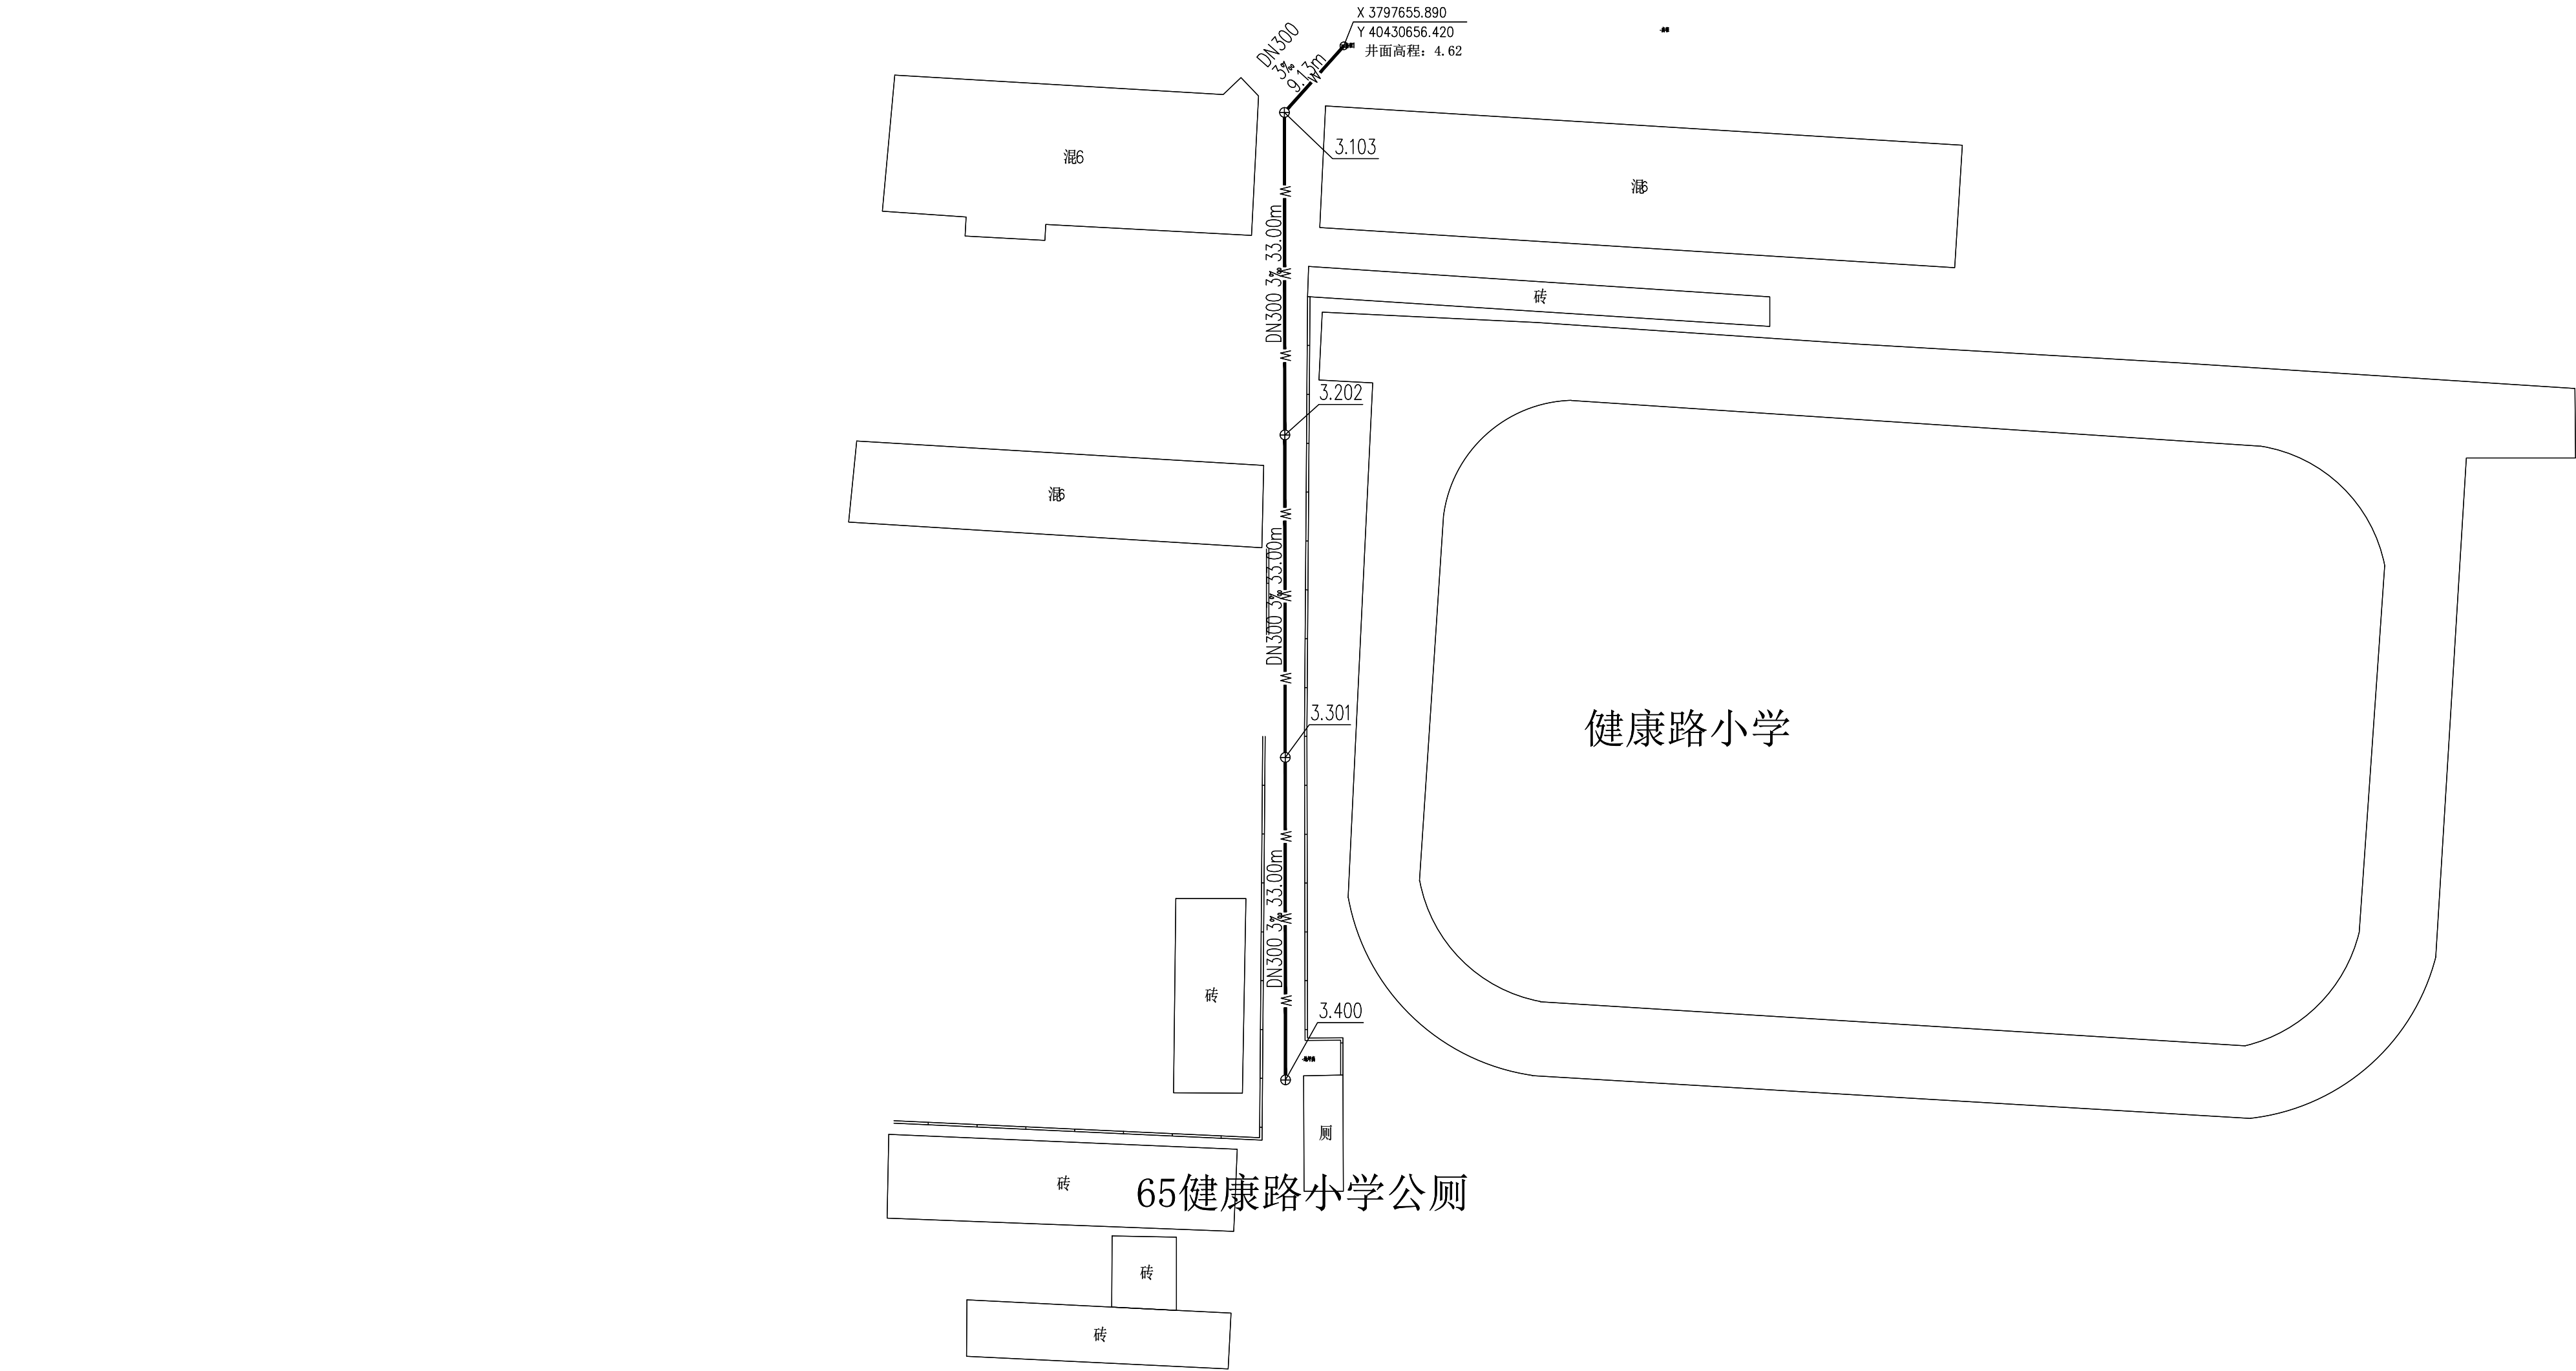

46一招向西再向北公厕

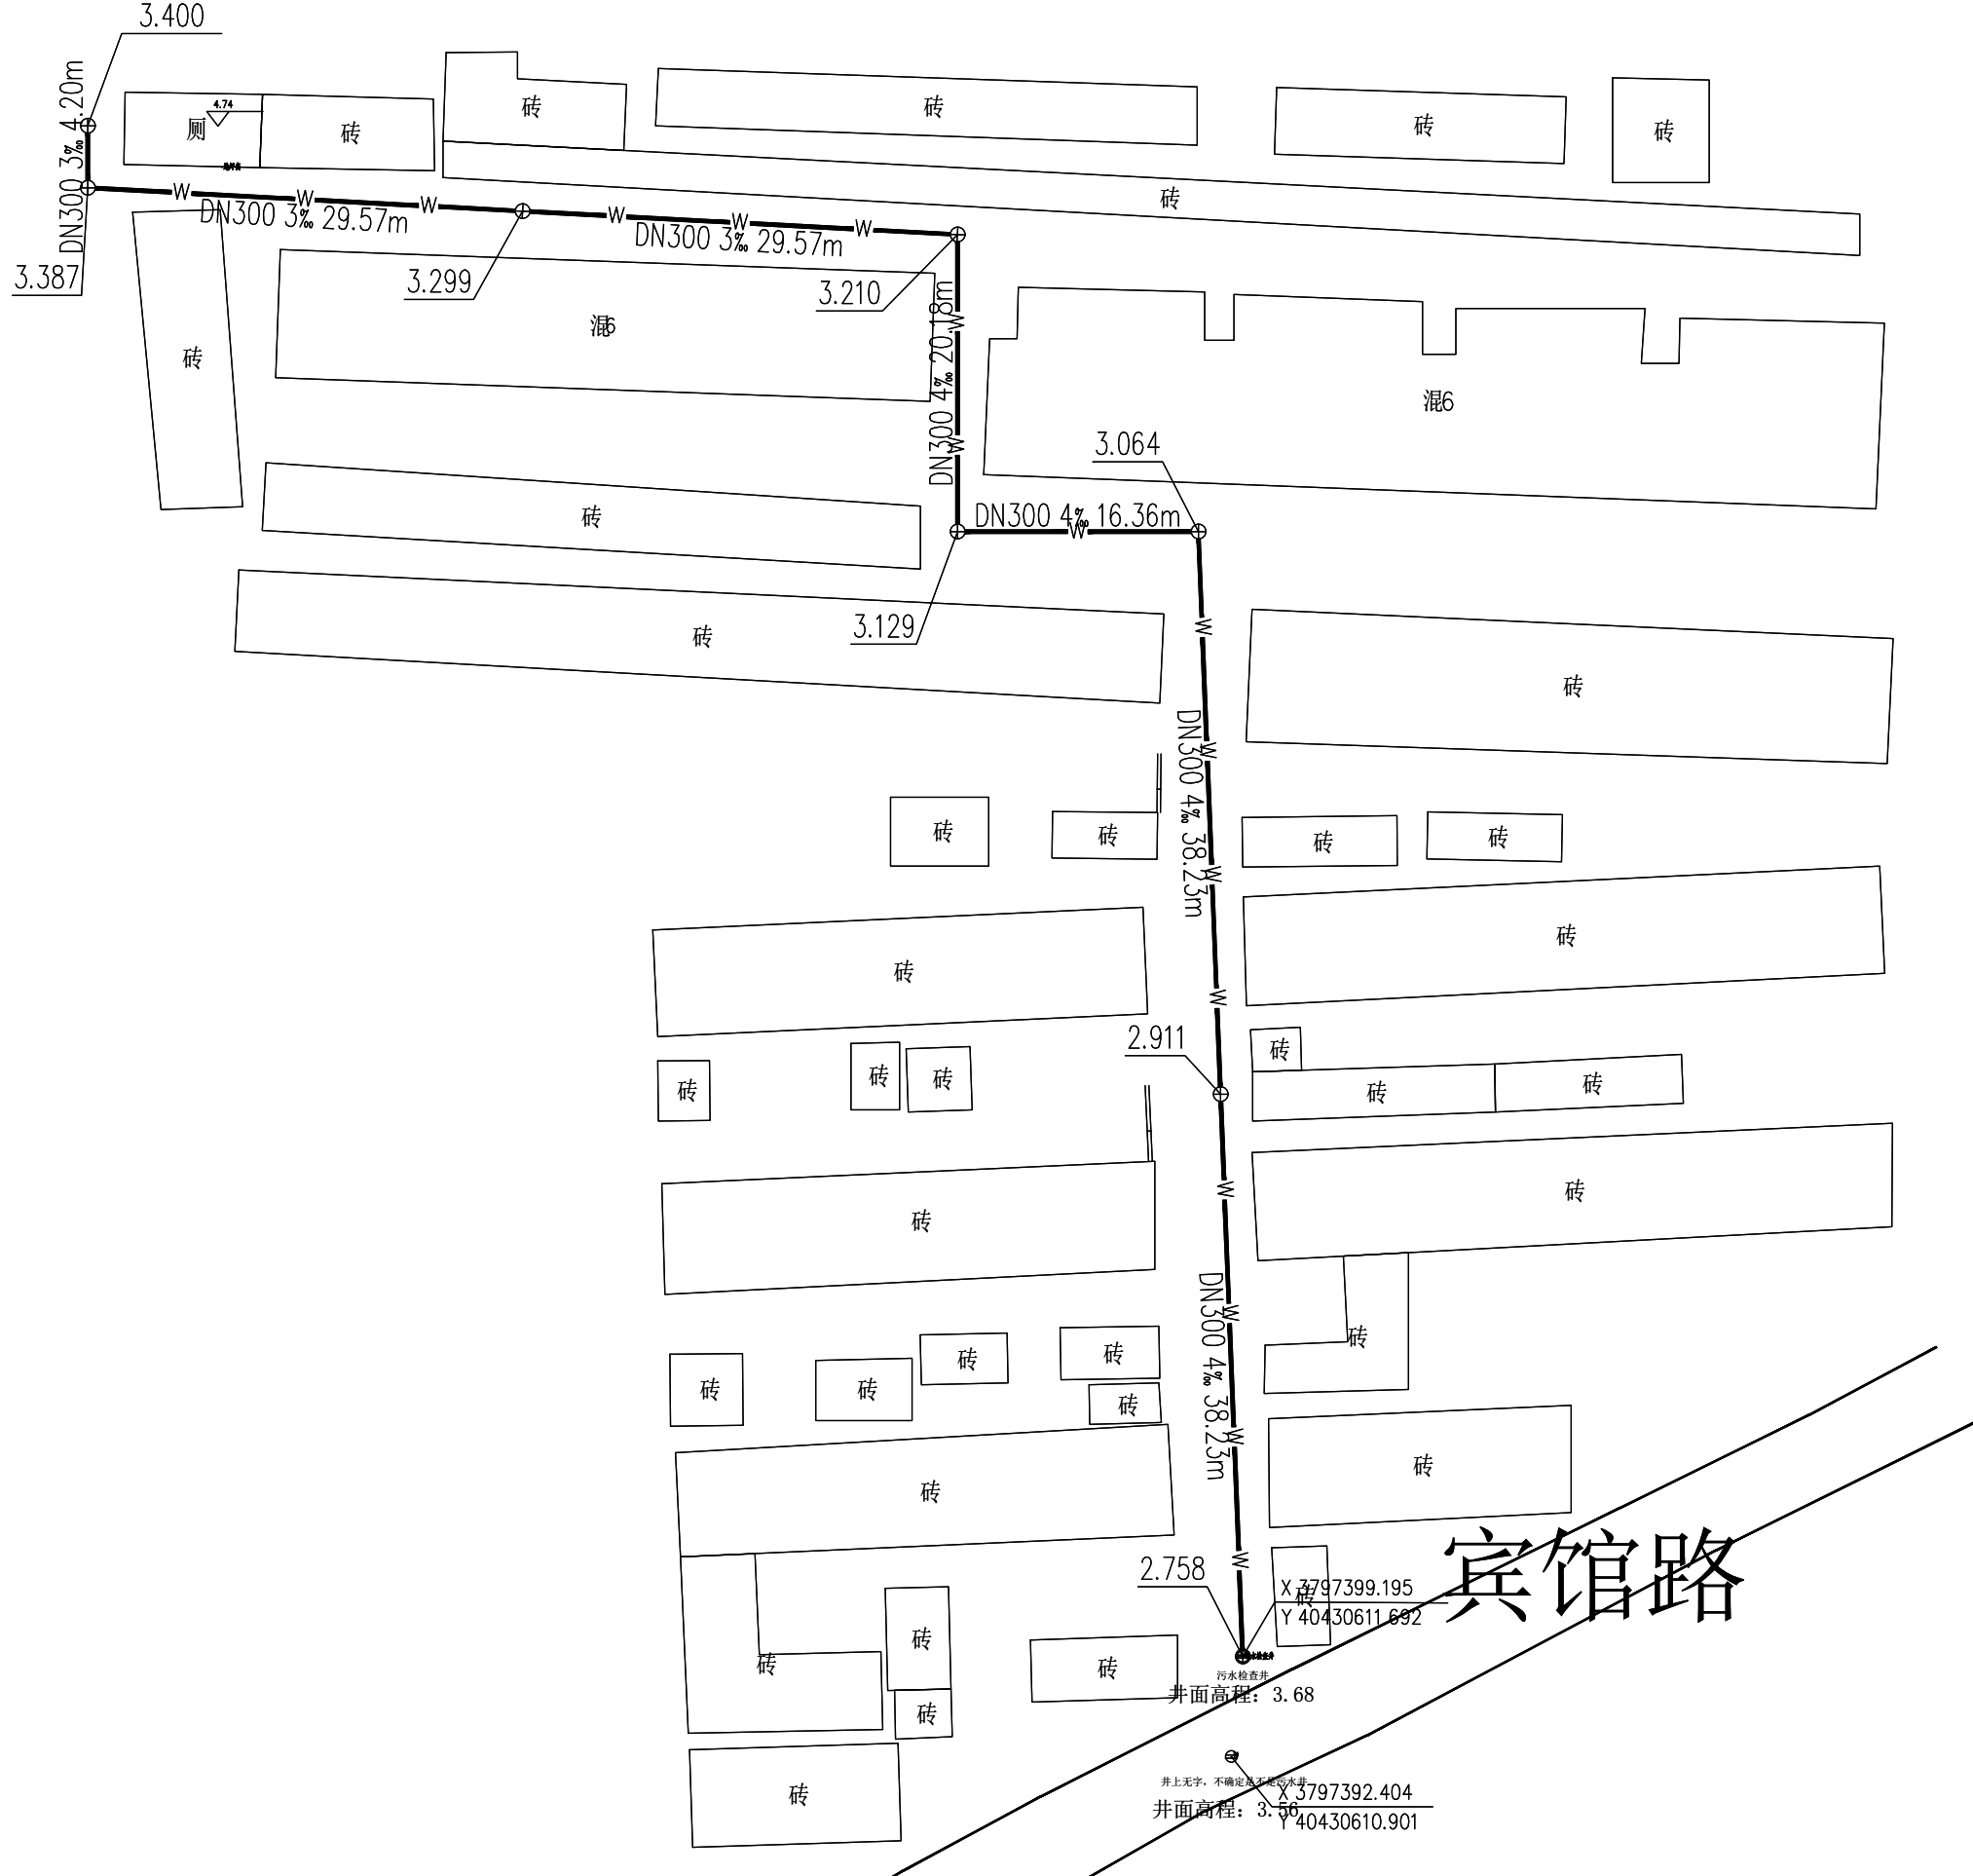

图例:

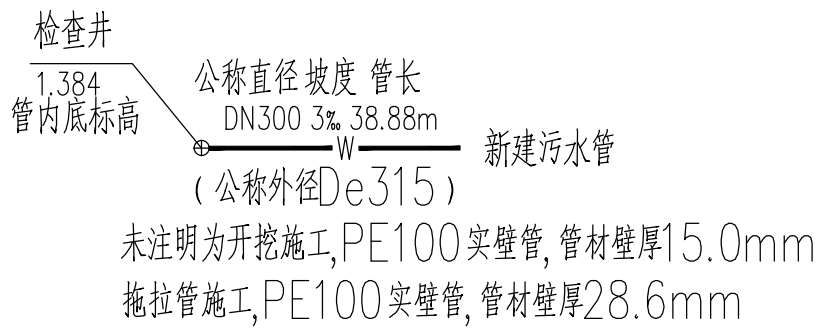

方圆建筑设计
FANGYUAN ARCHITECTURE DESIGN

建筑行业(建筑工程)甲级, 设计证书编号: A232016507

注意: 切勿直接照图尺寸施工, 以标注尺寸为准, 所用尺寸均须通过放样确定, 未经本单位书面许可, 其它单位不得使用、泄露、散布或复制本文件及其资料用于本工程以外的其他地方。本图纸及其相关内容须经图审中心及消防等相关主管部门审查合格后方可使用, 否则, 责任自负。图纸内容如有矛盾, 请联系本单位确认后, 方可实施。施工均以蓝图为准, 电子版不作为施工依据。


注册师印章区

出图章盖章区

签 署 栏		
	姓名	签名
批 准	葛恒毕	葛恒毕
项目负责人	于利尧	于利尧
审 核	蔡敏敏	蔡敏敏
复 核	孙 琪	孙琪
专业负责人	蔡敏敏	蔡敏敏
设 计	孙强强	孙强强
制 图		

会 签 栏		
建 筑		电 气
结 构		暖 通
给排水		
版次 EDITION No.	修改日期 REVISION DATE	修改原因 REVISION REASON

建设单位		CLIENT	
灌云县城市管理局			
项目名称		PROJECT TITLE	
灌云县城区公厕污水管网接入工程			
子项名称		SUB-PRO TITLE	
图 名		DWG TITLE	
室外污水排水平面图			
项目编号 PROJECT NO.	2025-002L	设计阶段 ISSUE	施工图
出图日期 DATE	2025. 02	版次 EDITION No.	第一版
图纸编号 DWG NUMBER	水施06		

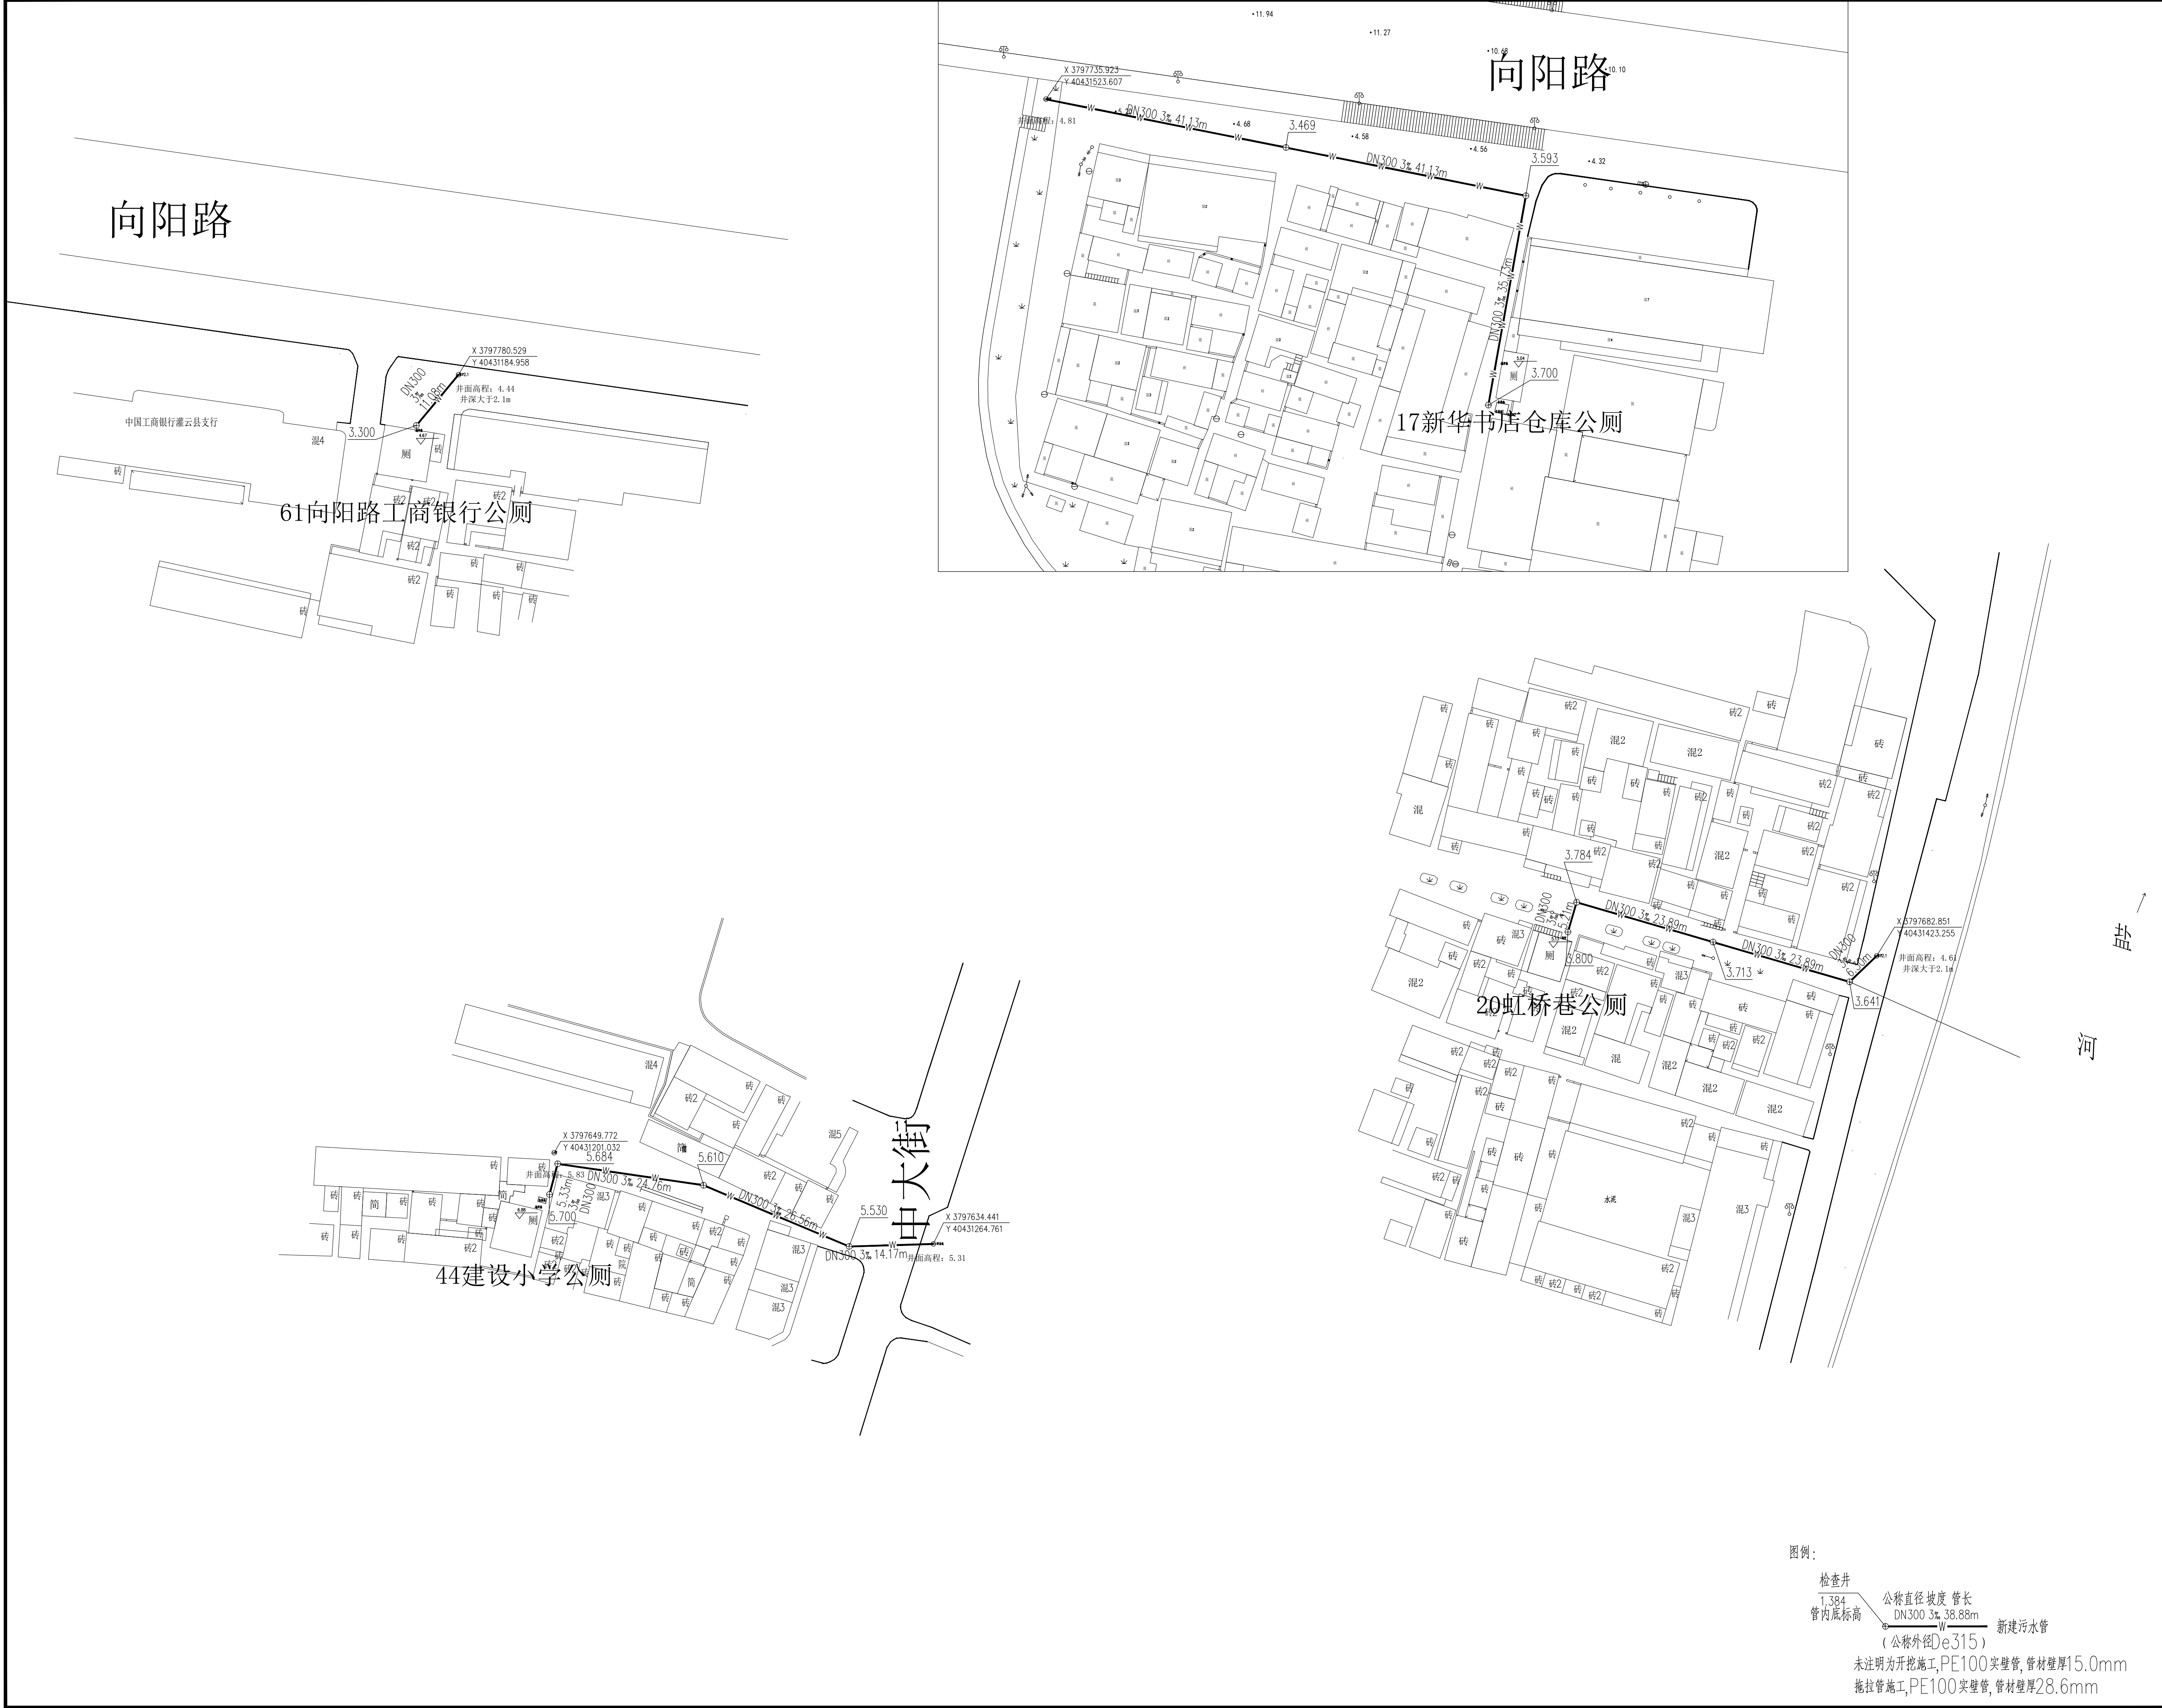

方圆建筑设计
FANGYUAN ARCHITECTURE DESIGN

建筑行业(建筑工程)甲级, 设计证书编号: A232016507

注意: 切勿直接照图尺寸施工, 以标注尺寸为准。所用尺寸均须通过设计确定。未经本单位书面许可, 其它单位不得使用、透露、散布或复制本文件及其资料用于本工程以外的其他地方。本图纸及其相关内容须经图审中心及消防等相关主管部门审查合格后方可使用, 否则, 责任自负。图纸内容如有矛盾, 请联系本单位确认后, 方可实施。施工均以蓝图为准, 电子版不作为施工依据。

注册师印章区

出图章盖章区

签 署 栏		
	姓名	签名
批 准	葛恒毕	葛恒毕
项目负责人	于利尧	于利尧
审 核	蔡敏敏	蔡敏敏
复 核	孙 琪	孙琪
专业负责人	蔡敏敏	蔡敏敏
设 计	孙强强	孙强强
制 图		

会 签 栏		
建 筑	电 气	
结 构	暖 通	
给排水		
版次 EDITION No.	修改日期 REVISION DATE	修改原因 REVISION REASON

建设单位		CLIENT	
灌云县城市管理局			
项目名称		PROJECT TITLE	
灌云县城区公厕污水管网接入工程			
子项名称		SUB-PRO TITLE	
图 名		DWG TITLE	
室外污水排水平面图			
项目编号 PROJECT NO.	2025-002L	设计阶段 ISSUE	施工图
出图日期 DATE		版次 EDITION No.	第一版
2025. 02		图纸编号 DWG NUMBER	水施07



方圆建筑设计
FANGYUAN ARCHITECTURE DESIGN

建筑行业(建筑工程)甲级, 设计证书编号: A232016507

注意: 切勿直接照图施工, 以标注尺寸为准。所用尺寸均须通过设计确定。未经本单位书面许可, 其它单位不得使用、透露、散布或复制本文件及其资料用于本工程以外的其他地方。本图纸及其相关内容须经图审中心及消防等相关部门审查合格后方可使用, 否则, 责任自负。图纸内容如有矛盾, 请联系本单位确认后, 方可实施。施工均以蓝图为准, 电子版不作为施工依据。

注册师印章区

出图章盖章区

签 署 栏

	姓名	签名
批 准	葛恒毕	葛恒毕
项目负责人	于利尧	于利尧
审 核	蔡敏敏	蔡敏敏
复 核	孙 琪	孙琪
专业负责人	蔡敏敏	蔡敏敏
设 计	孙强强	孙强强
制 图		

会 签 栏

建 筑		电 气	
结 构		暖 通	
给排水			
版次	修改日期	修改原因	
EDITION No.	REVISION DATE	REVISION REASON	

建设单位 CLIENT

灌云县城市管理局

项目名称 PROJECT TITLE



灌云县城区公厕污水管网接入工程

子项名称 SUB-PRO TITLE


图 名 DWG TITLE


室外污水排水平面图

项目编号 PROJECT NO.	2025-002L	设计阶段 ISSUE	施工图
出图日期 DATE	2025.02	版次 EDITION No.	第一版
		图纸编号 DWG NUMBER	水施08

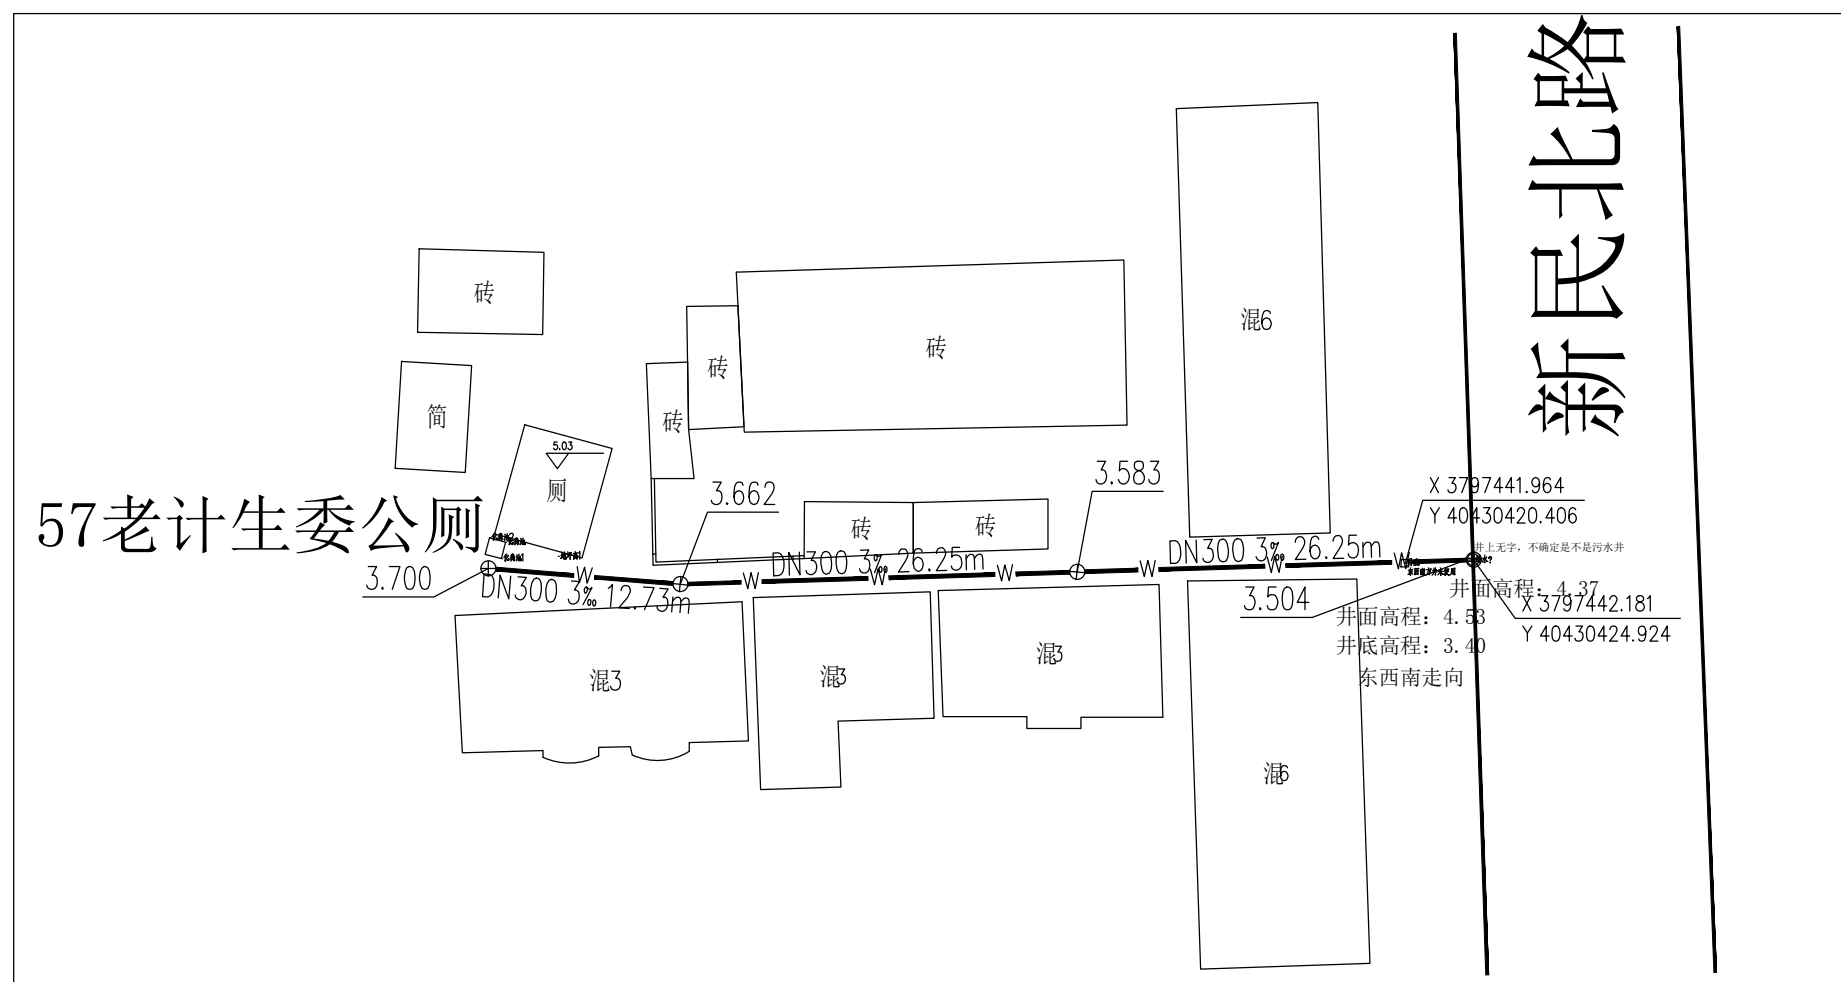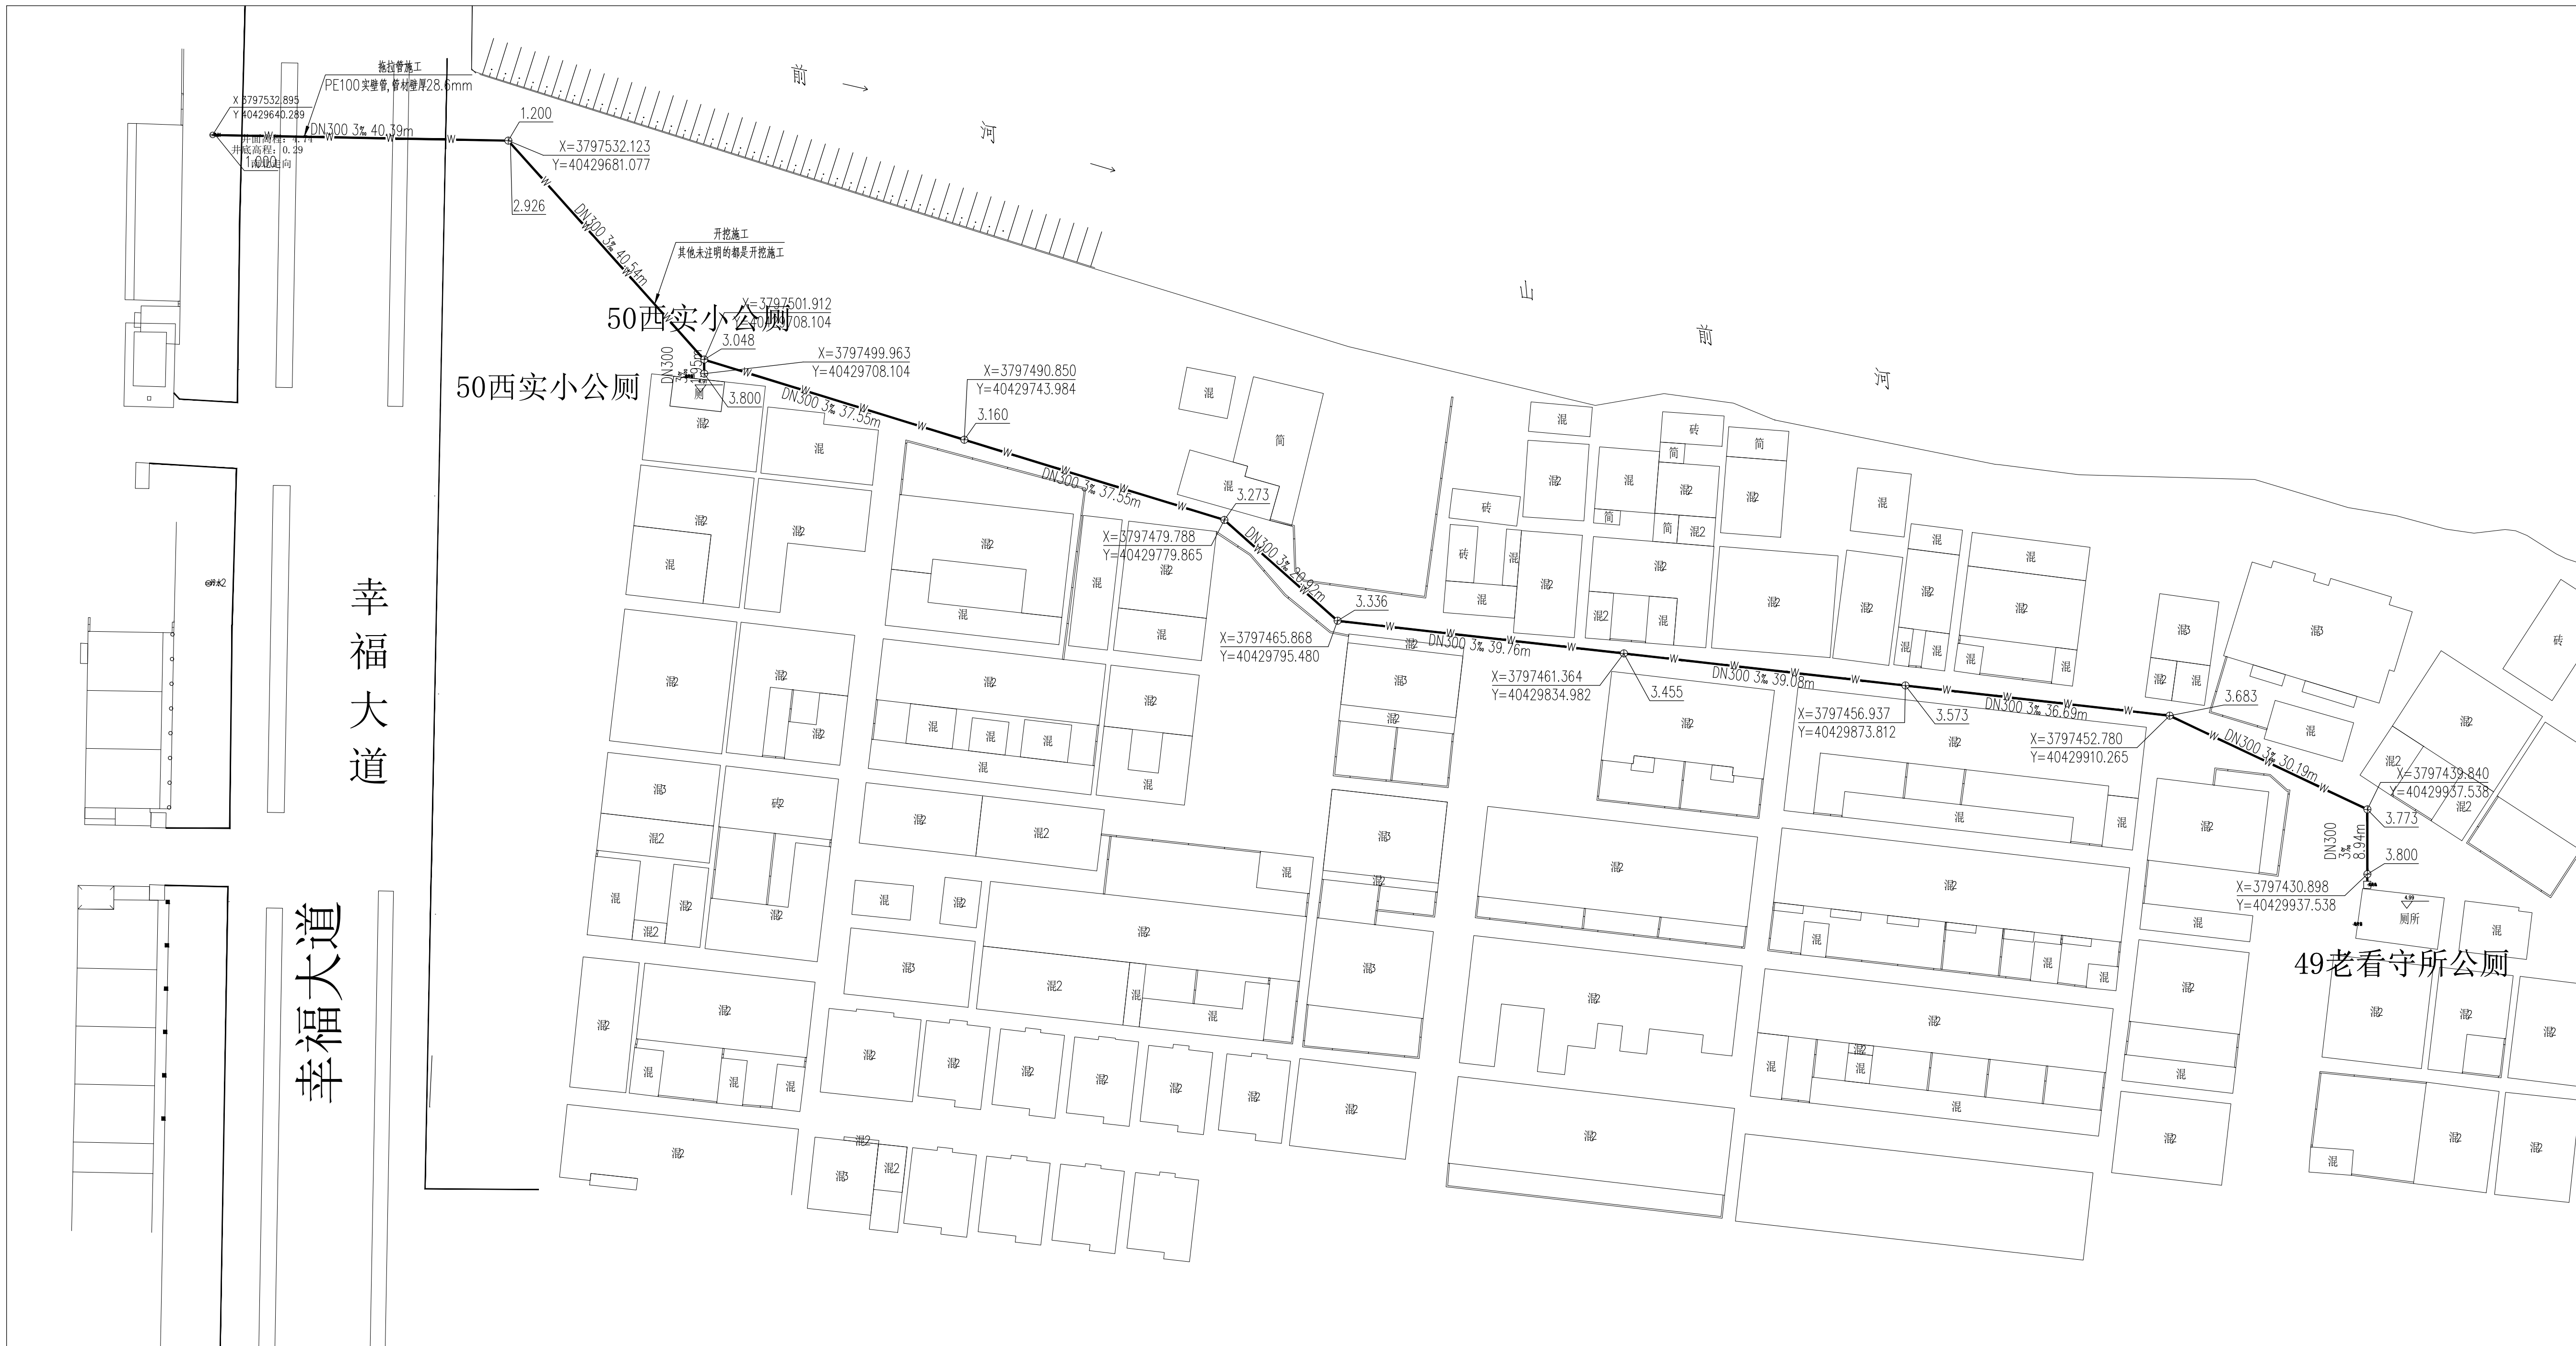

图例:

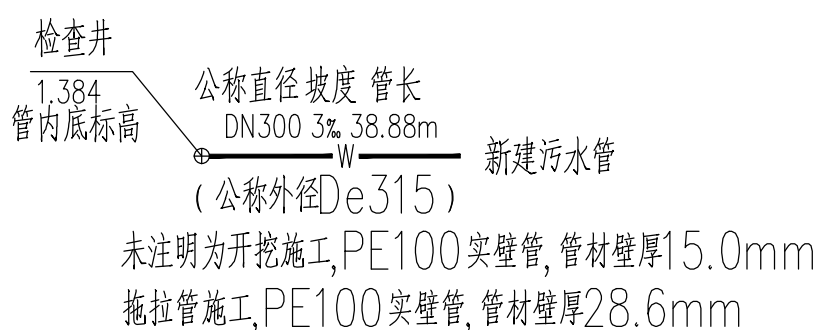

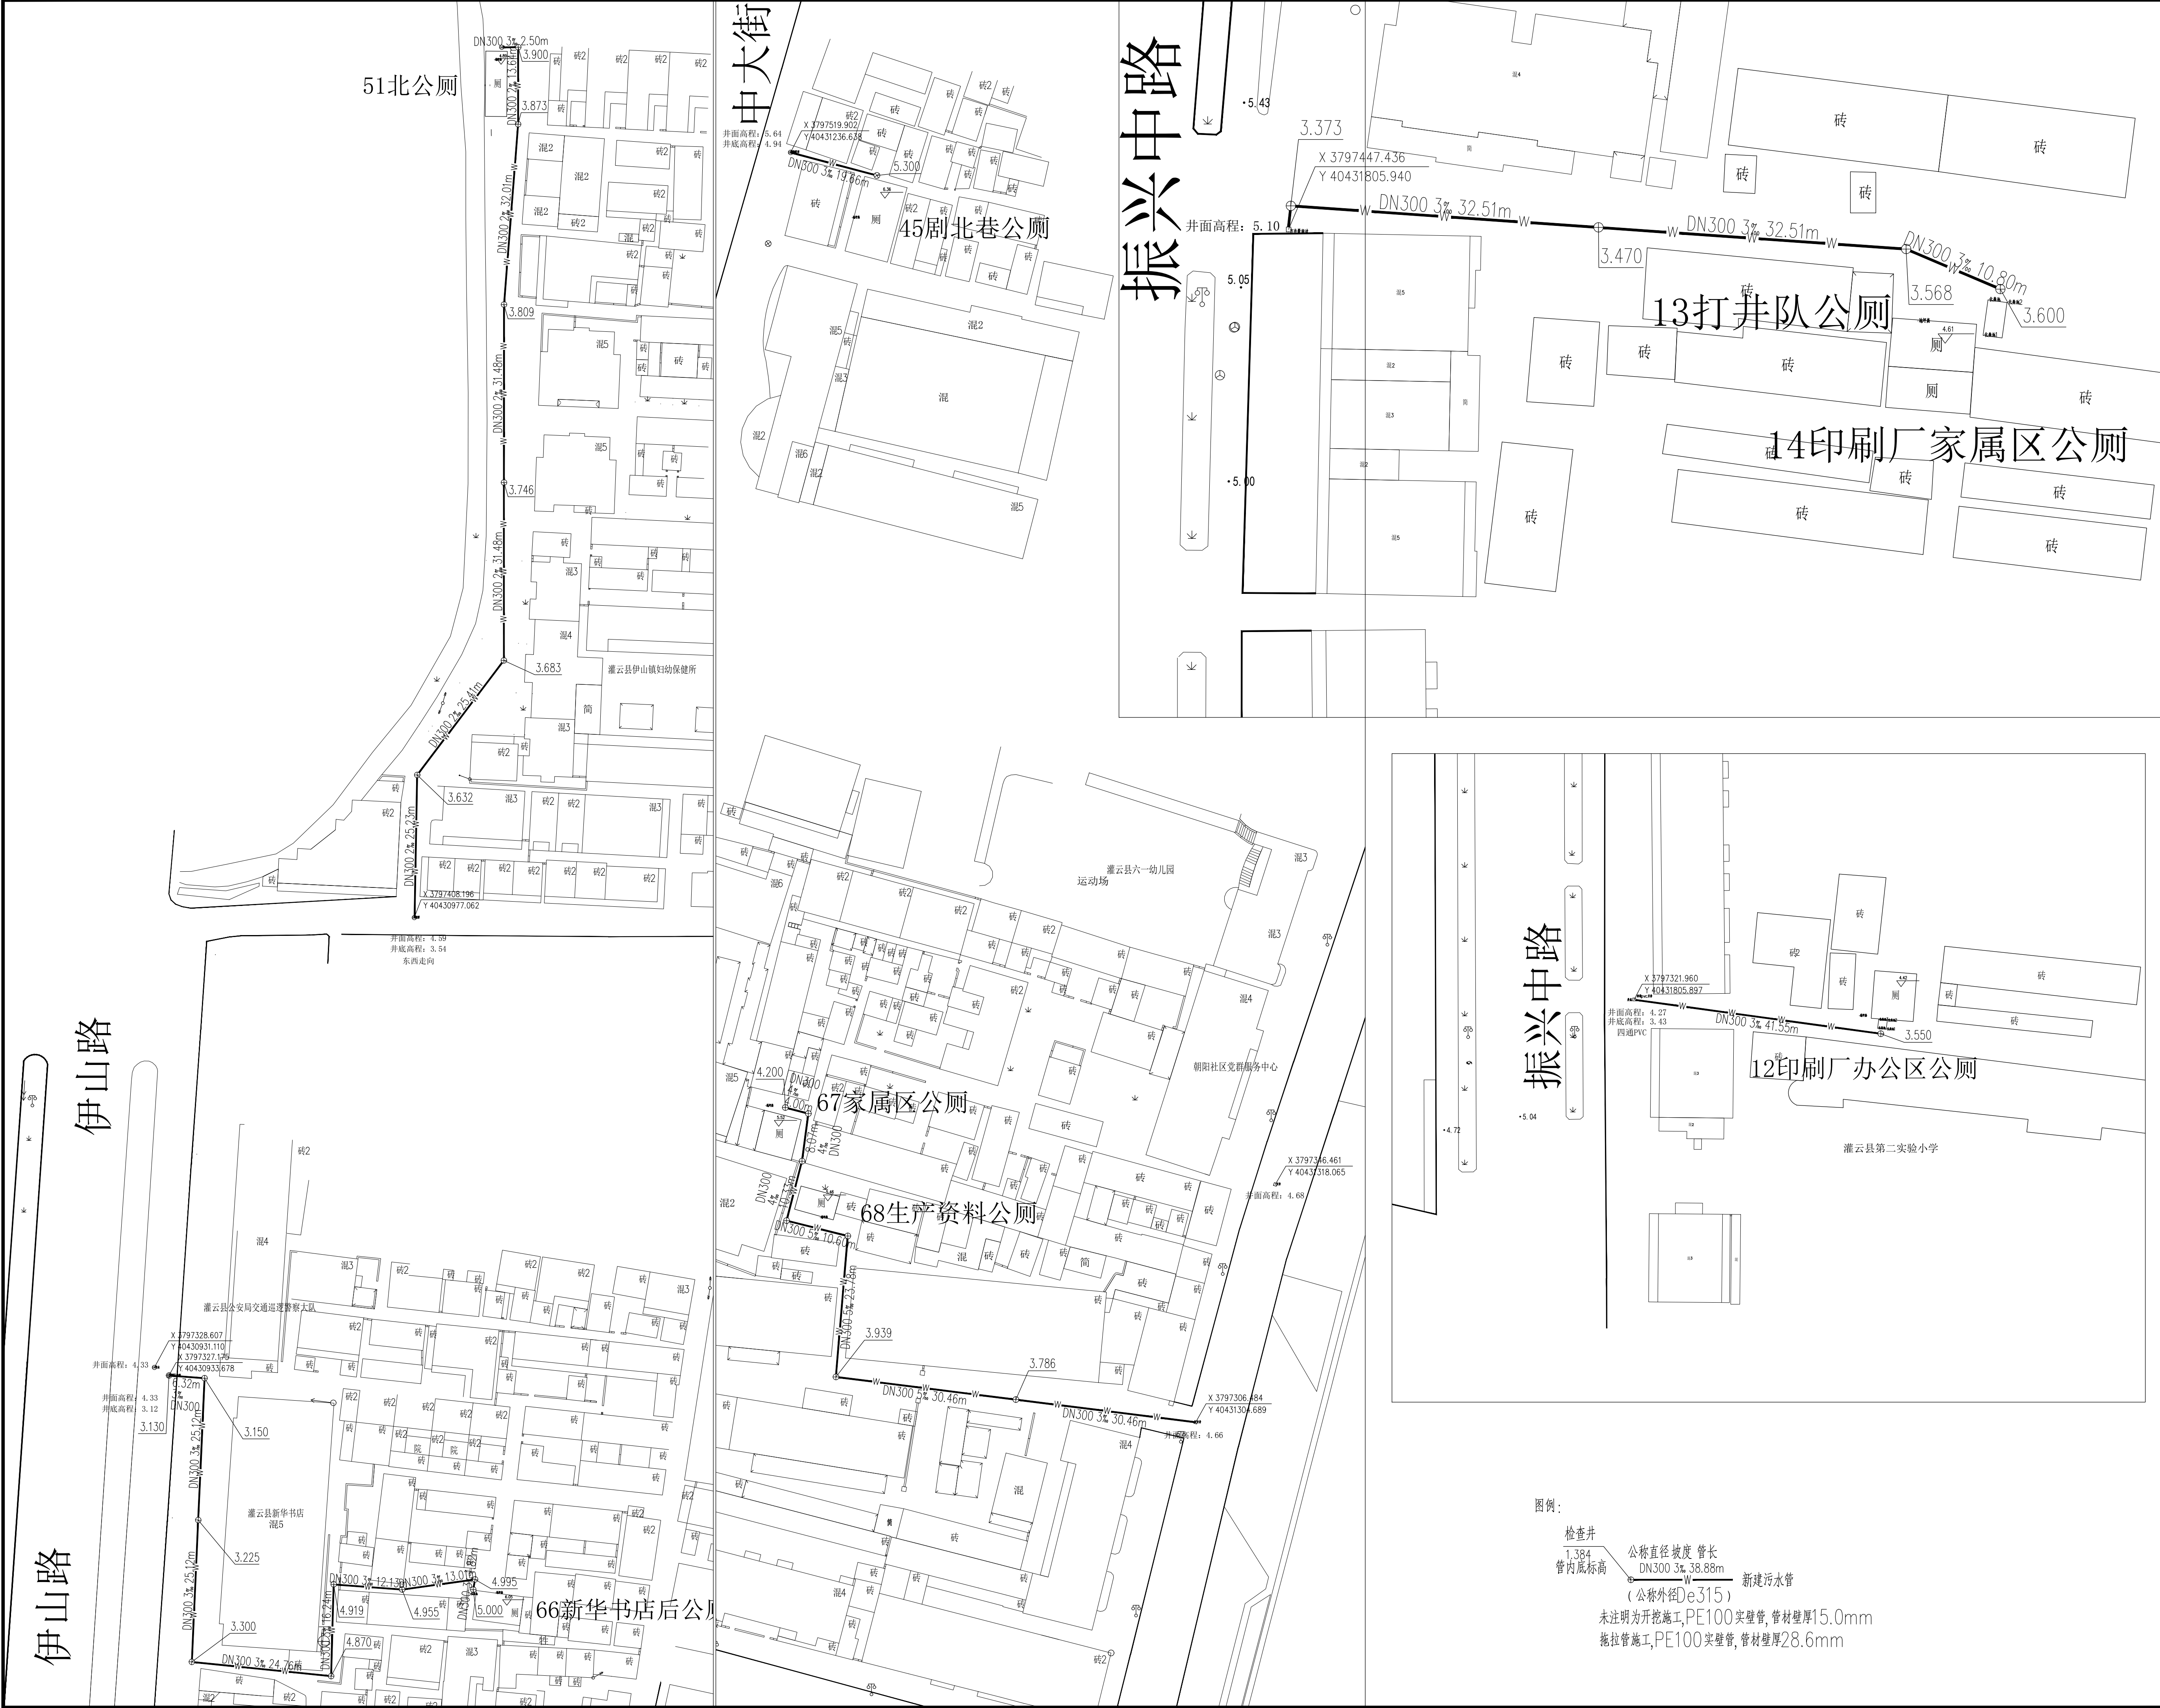

方圆建筑设计
FANGYUAN ARCHITECTURE DESIGN

建筑行业(建筑工程)甲级, 设计证书编号: A232016507

注意: 切勿量度图纸尺寸施工, 以标注尺寸为准。所用尺寸均须通过设计确定。未经本单位书面许可, 其它单位不得使用、摘录、散布或复制本文件及其资料用于本工程以外的其他地方。本图纸及其相关内容须经图审中心及消防等相关部门审查合格后方可使用, 否则, 责任自负。图纸内容如有矛盾, 请联系本单位确认后, 方可实施。施工均以蓝图为准, 电子版不作为施工依据。



注册师印章区

出图章盖章区

签 署 栏		
	姓名	签名
批 准	葛恒毕	葛恒毕
项目负责人	于利尧	于利尧
审 核	蔡敏敏	蔡敏敏
复 核	孙 琪	孙 琪
专业负责人	蔡敏敏	蔡敏敏
设 计	孙强强	孙强强
制 图		

会 签 栏		
建 筑	电 气	
结 构	暖 通	
给排水		
版次 EDITION No.	修改日期 REVISION DATE	修改原因 REVISION REASON

建设单位		CLIENT	
灌云县城市管理局			
项目名称		PROJECT TITLE	
灌云县城区公厕污水管网接入工程			
子项名称		SUB-PRO TITLE	
图 名		DWG TITLE	
室外污水排水平面图			
项目编号 PROJECT NO.	2025-002L	设计阶段 ISSUE	施工图
出图日期 DATE		版次 EDITION No.	第一版
2025. 02		图纸编号 DWG NUMBER	水施09

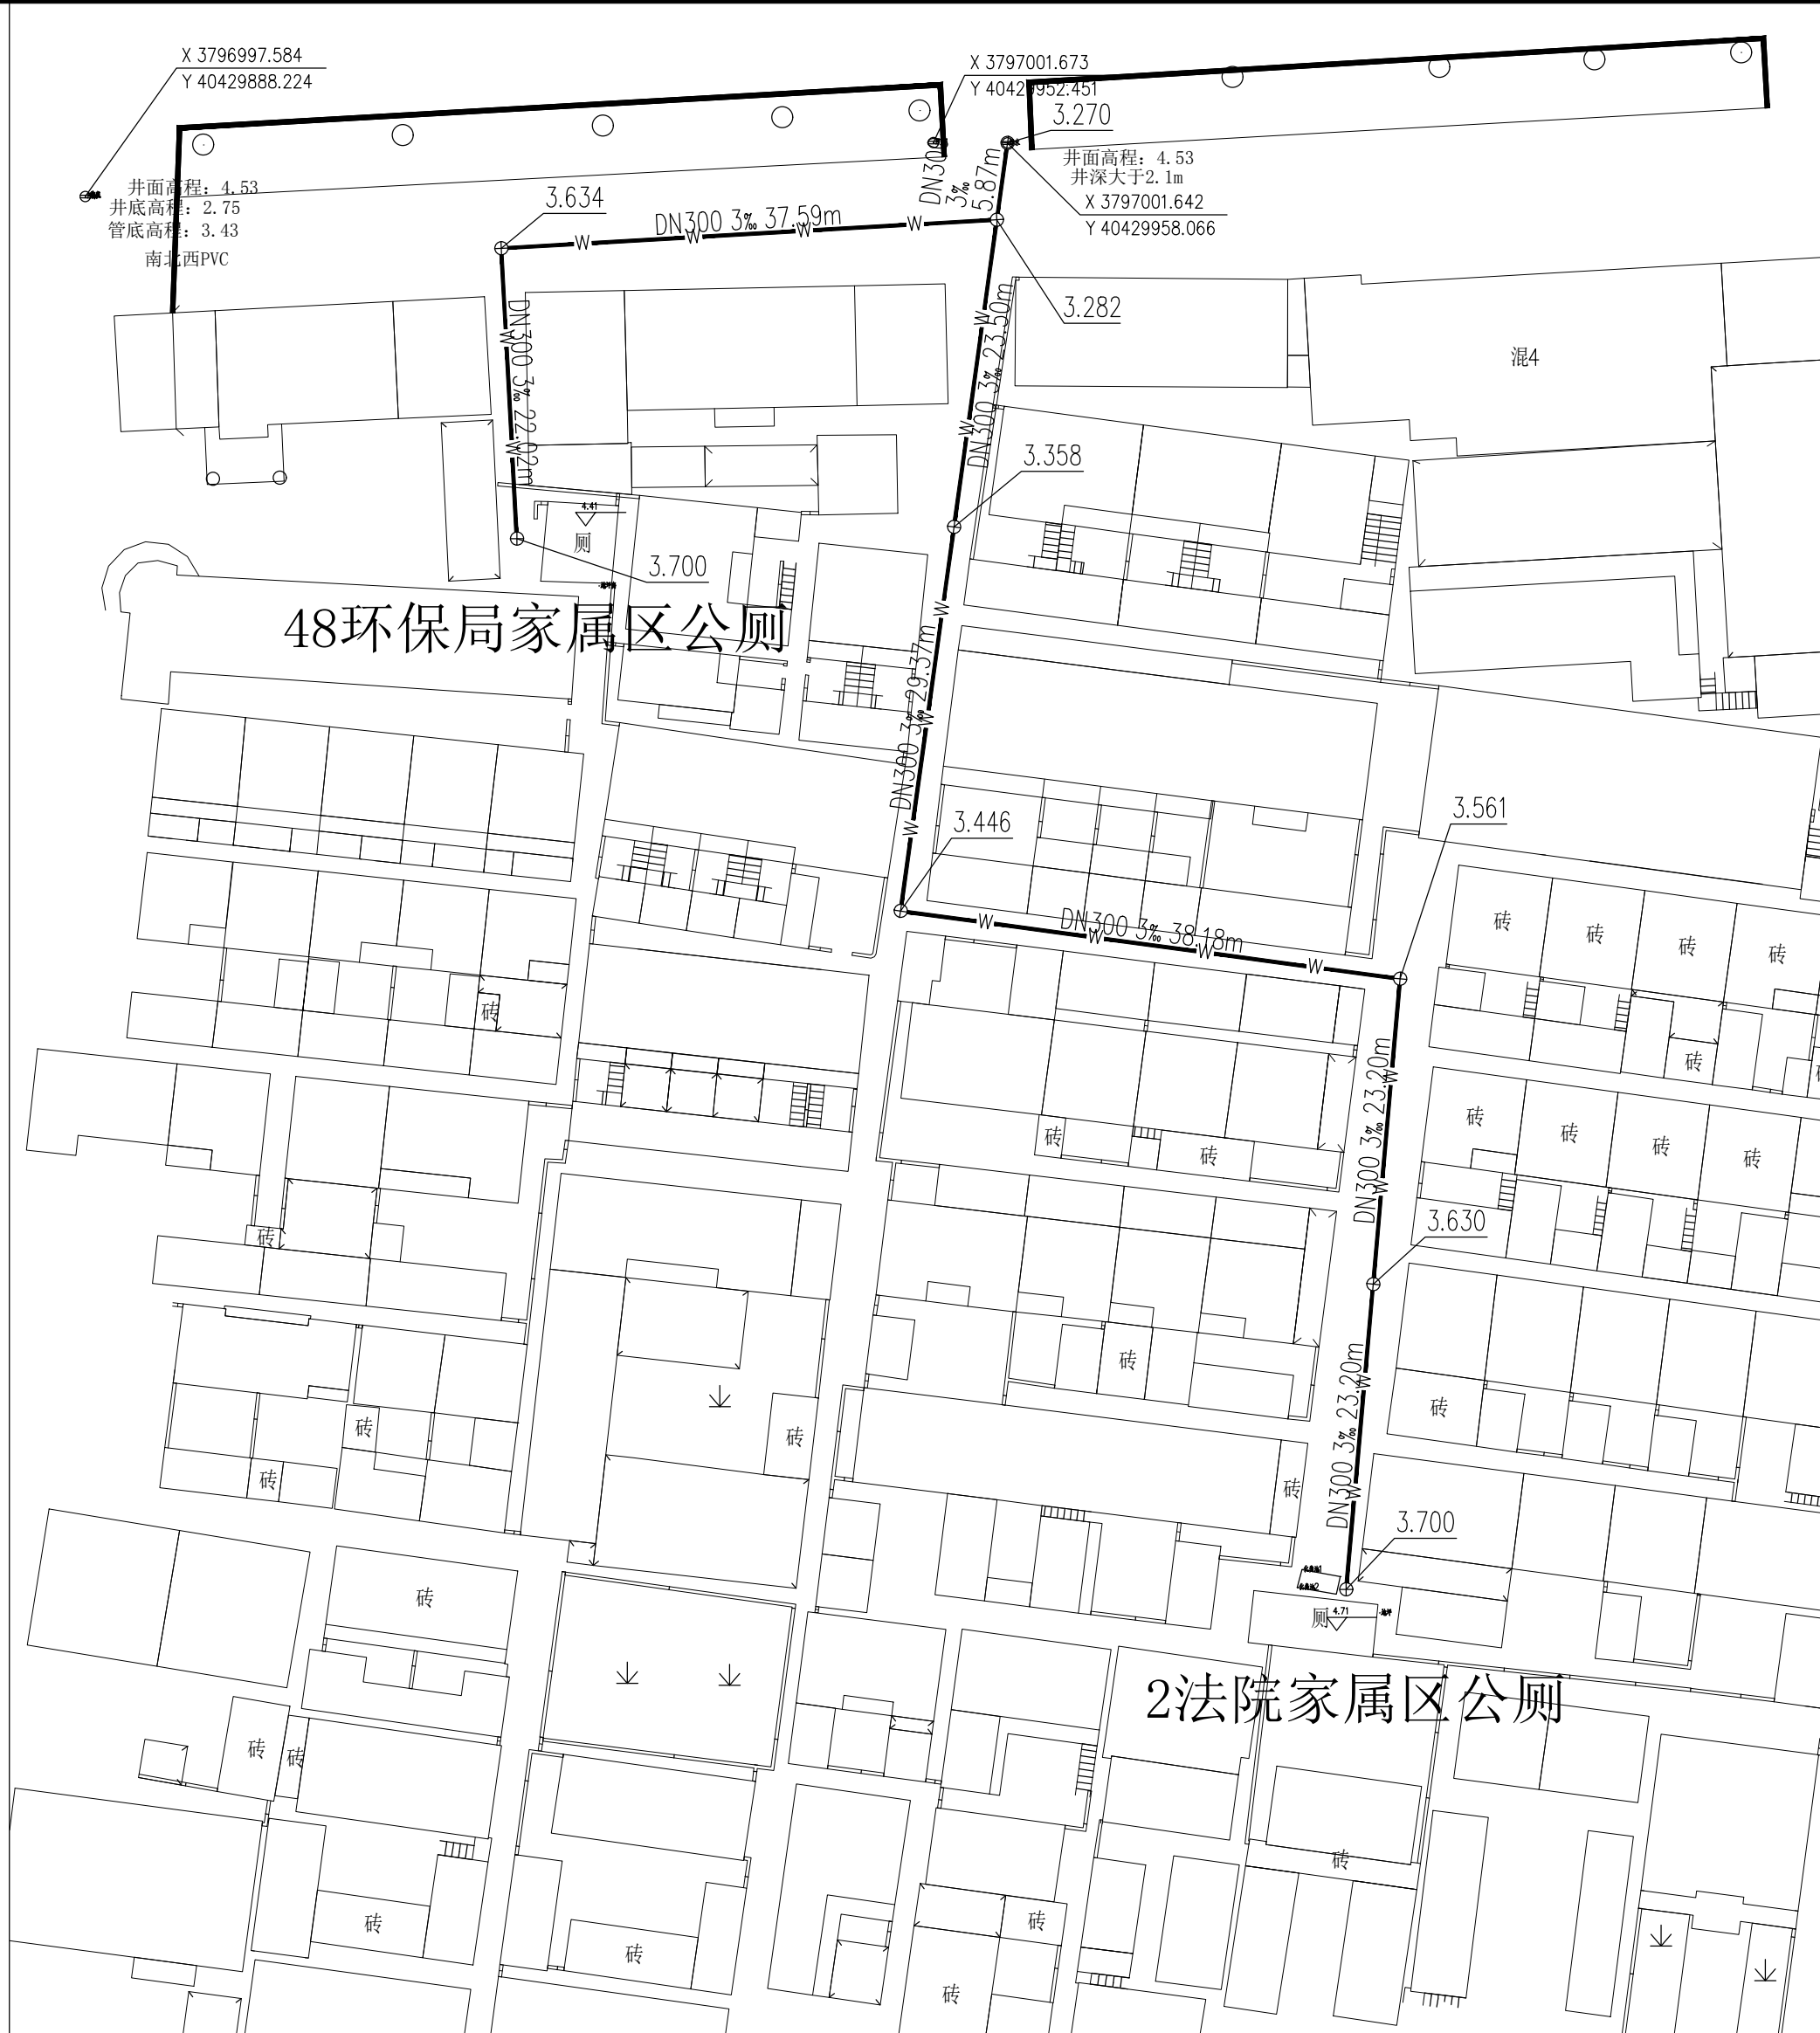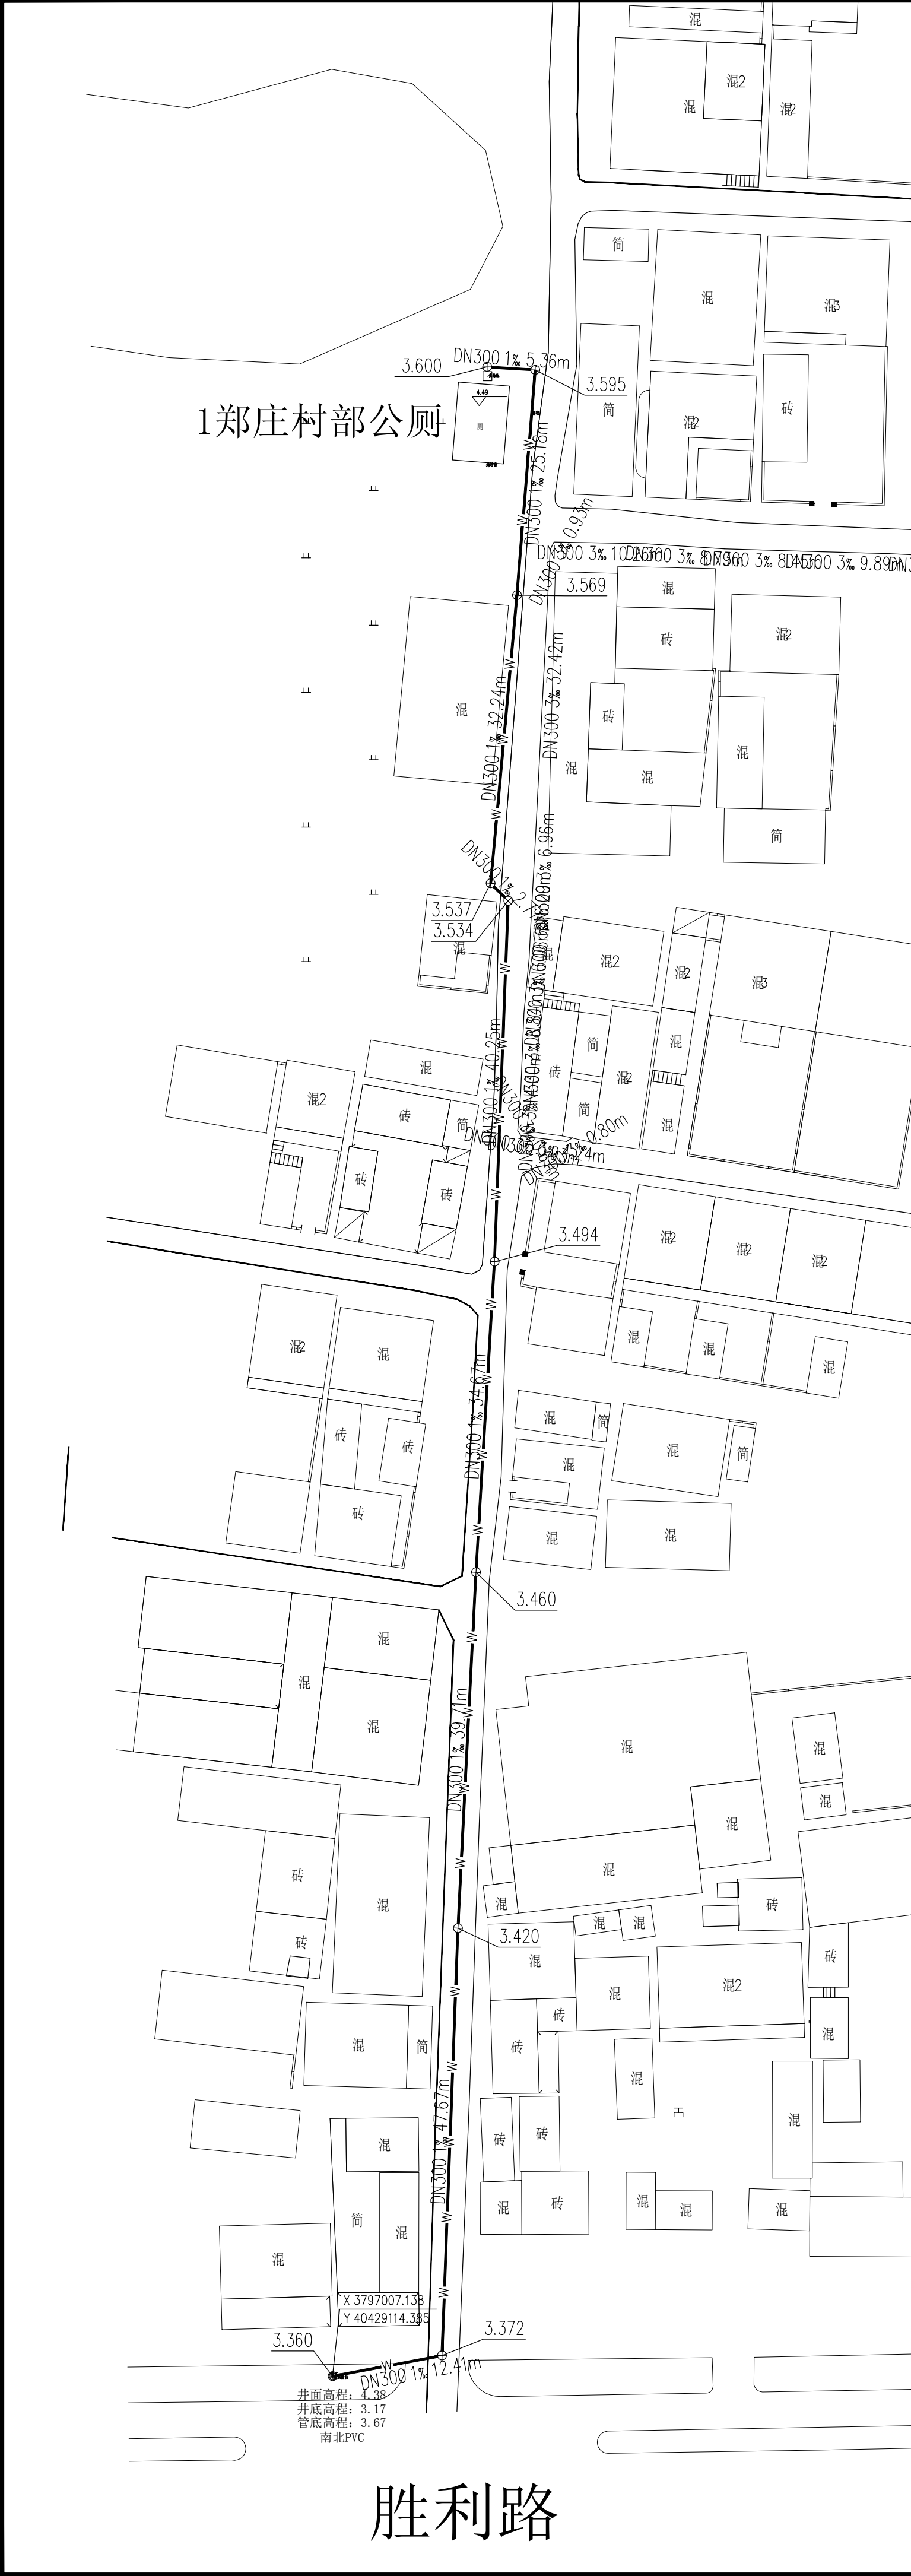

图例:

检查井
1.384
管内底标高
公称直径坡度 管长
DN300 3% 38.88m
新建污水管
(公称外径De315)
未注明为开挖施工, PE100实壁管, 管材壁厚15.0mm
拖拉管施工, PE100实壁管, 管材壁厚28.6mm



方圆建筑设计
FANGYUAN ARCHITECTURE DESIGN

建筑行业(建筑工程)甲级, 设计证书编号: A232016507

注意: 切勿直接照图尺寸施工, 以标注尺寸为准。所用尺寸均须通过设计确定。未经本单位书面许可, 其它单位不得使用、泄露、散布或复制本文件及其资料用于本工程以外的其他地方。本图所及其相关内容须经图审中心及消防等相关主管部门审查合格后方可使用, 否则, 责任自负。图纸内容如有矛盾, 请联系本单位确认后, 方可实施。施工均以蓝图为准, 电子版不作为施工依据。


注册师印章区

出图章盖章区

签 署 栏		
	姓名	签名
批 准	葛恒毕	葛恒毕
项目负责人	于利尧	于利尧
审 核	蔡敏敏	蔡敏敏
复 核	孙 琪	孙琪
专业负责人	蔡敏敏	蔡敏敏
设 计	孙强强	孙强强
制 图		

会 签 栏		
建 筑		电 气
结 构		暖 通
给排水		
版次 EDITION No.	修改日期 REVISION DATE	修改原因 REVISION REASON

建设单位		CLIENT	
灌云县城市管理局			
项目名称		PROJECT TITLE	
灌云县城区公厕污水管网接入工程			
子项名称		SUB-PRO TITLE	
图 名		DWG TITLE	
室外污水排水平面图			
项目编号 PROJECT NO.	2025-002L	设计阶段 ISSUE	施工图
出图日期 DATE	2025.02	版次 EDITION No.	第一版
		图纸编号 DWG NUMBER	水施10

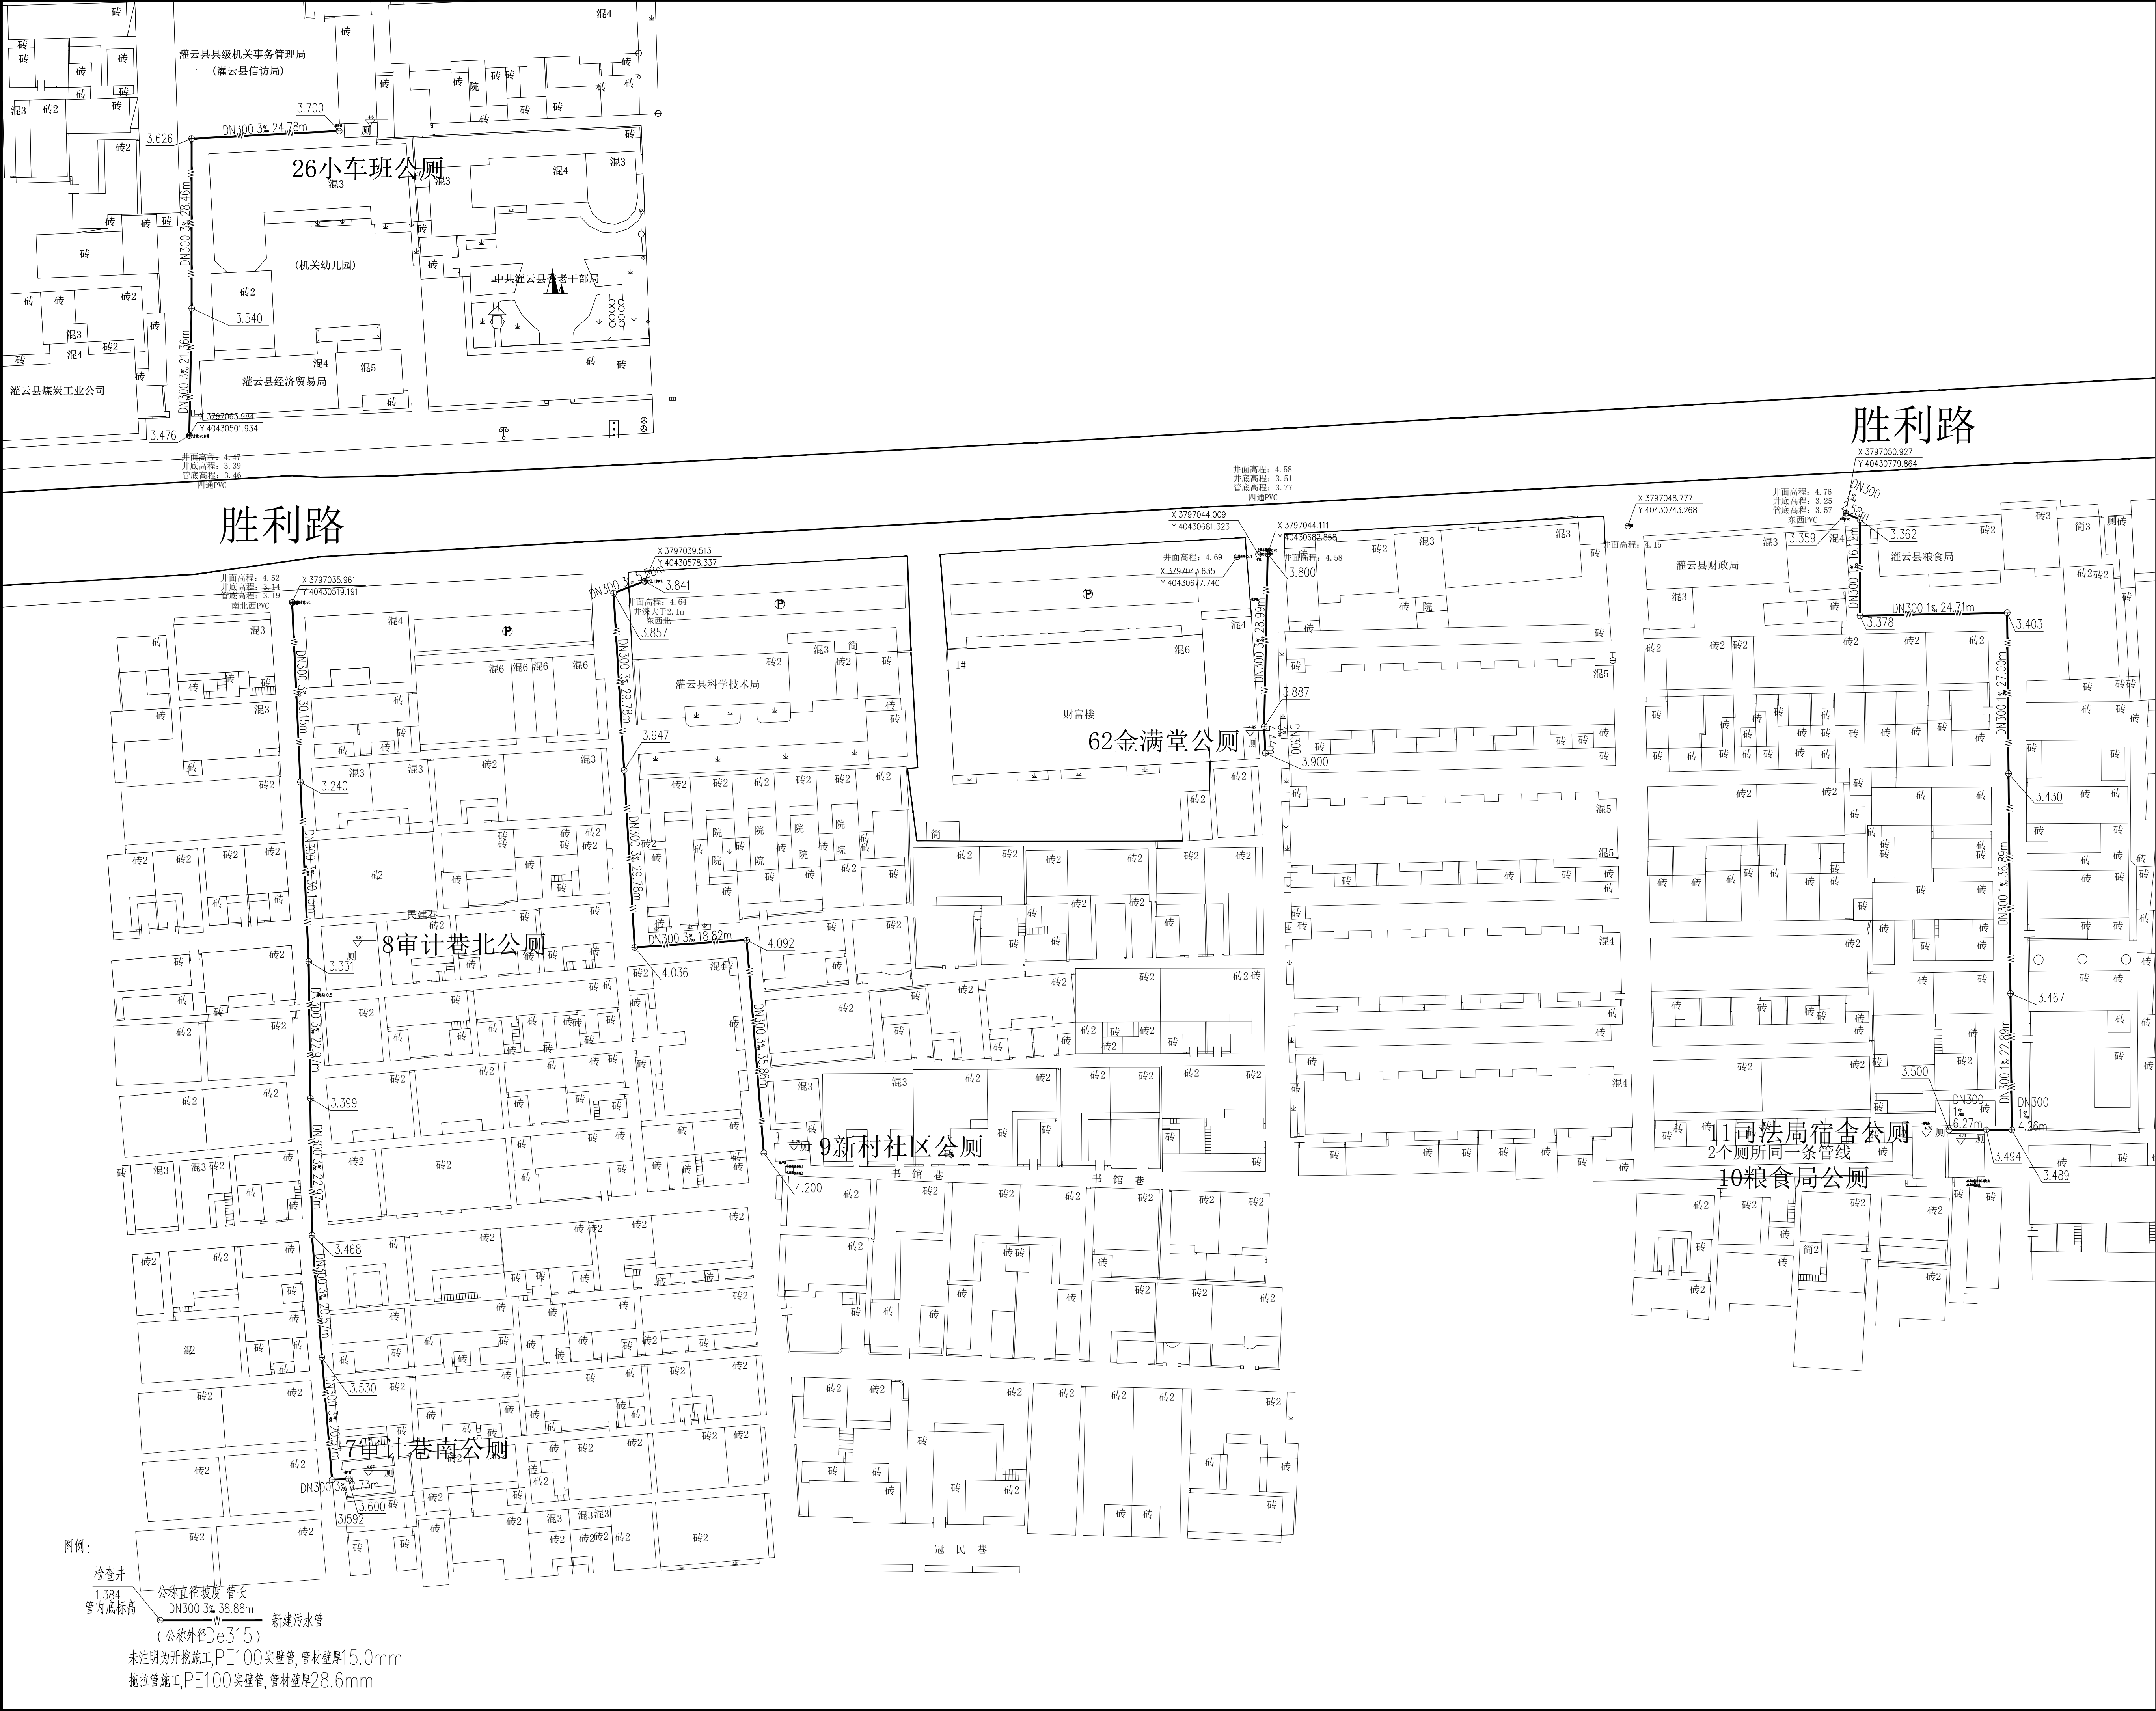

方圆建筑设计
FANGYUAN ARCHITECTURE DESIGN

建筑行业(建筑工程)甲级, 设计证书编号: A232016507

注意: 切勿直接照图尺寸施工, 以标注尺寸为准, 所用尺寸均须通过设计确定, 未经本单位书面许可, 其它单位不得使用、复制、散布或复制本文件及其资料用于本工程以外的其他地方。本图所及其相关内容须经图审中心及消防等相关部门审查合格后方可使用, 否则, 责任自负。图纸内容如有矛盾, 请联系本单位确认后, 方可实施。施工均以蓝图为准, 电子版不作为施工依据。

注册师印章区

出图章盖章区

签 署 栏		
批 准	姓名	签名
项目负责人	葛恒毕	葛恒毕
审 核	于利尧	于利尧
复 核	蔡敏敏	蔡敏敏
专业负责人	孙 琪	孙 琪
设 计	蔡敏敏	蔡敏敏
制 图	孙强强	孙强强

会 签 栏		
建 筑	电 气	
结 构	暖 通	
给排水		
版次	修改日期	修改原因
EDITION No.	REVISION DATE	REVISION REASON

建设单位 CLIENT
灌云县城市管理局

项目名称 PROJECT TITLE
灌云县城区公厕污水管网接入工程

子项名称 SUB-PRO TITLE


图 名 DWG TITLE

室外污水排水平面图

项目编号 2025-002L 设计阶段 施工图
PROJECT NO. 2025-002L ISSUE

出图日期 2025. 02 版次 第一版
DATE EDITION No.

图纸编号 DWG NUMBER 水施11

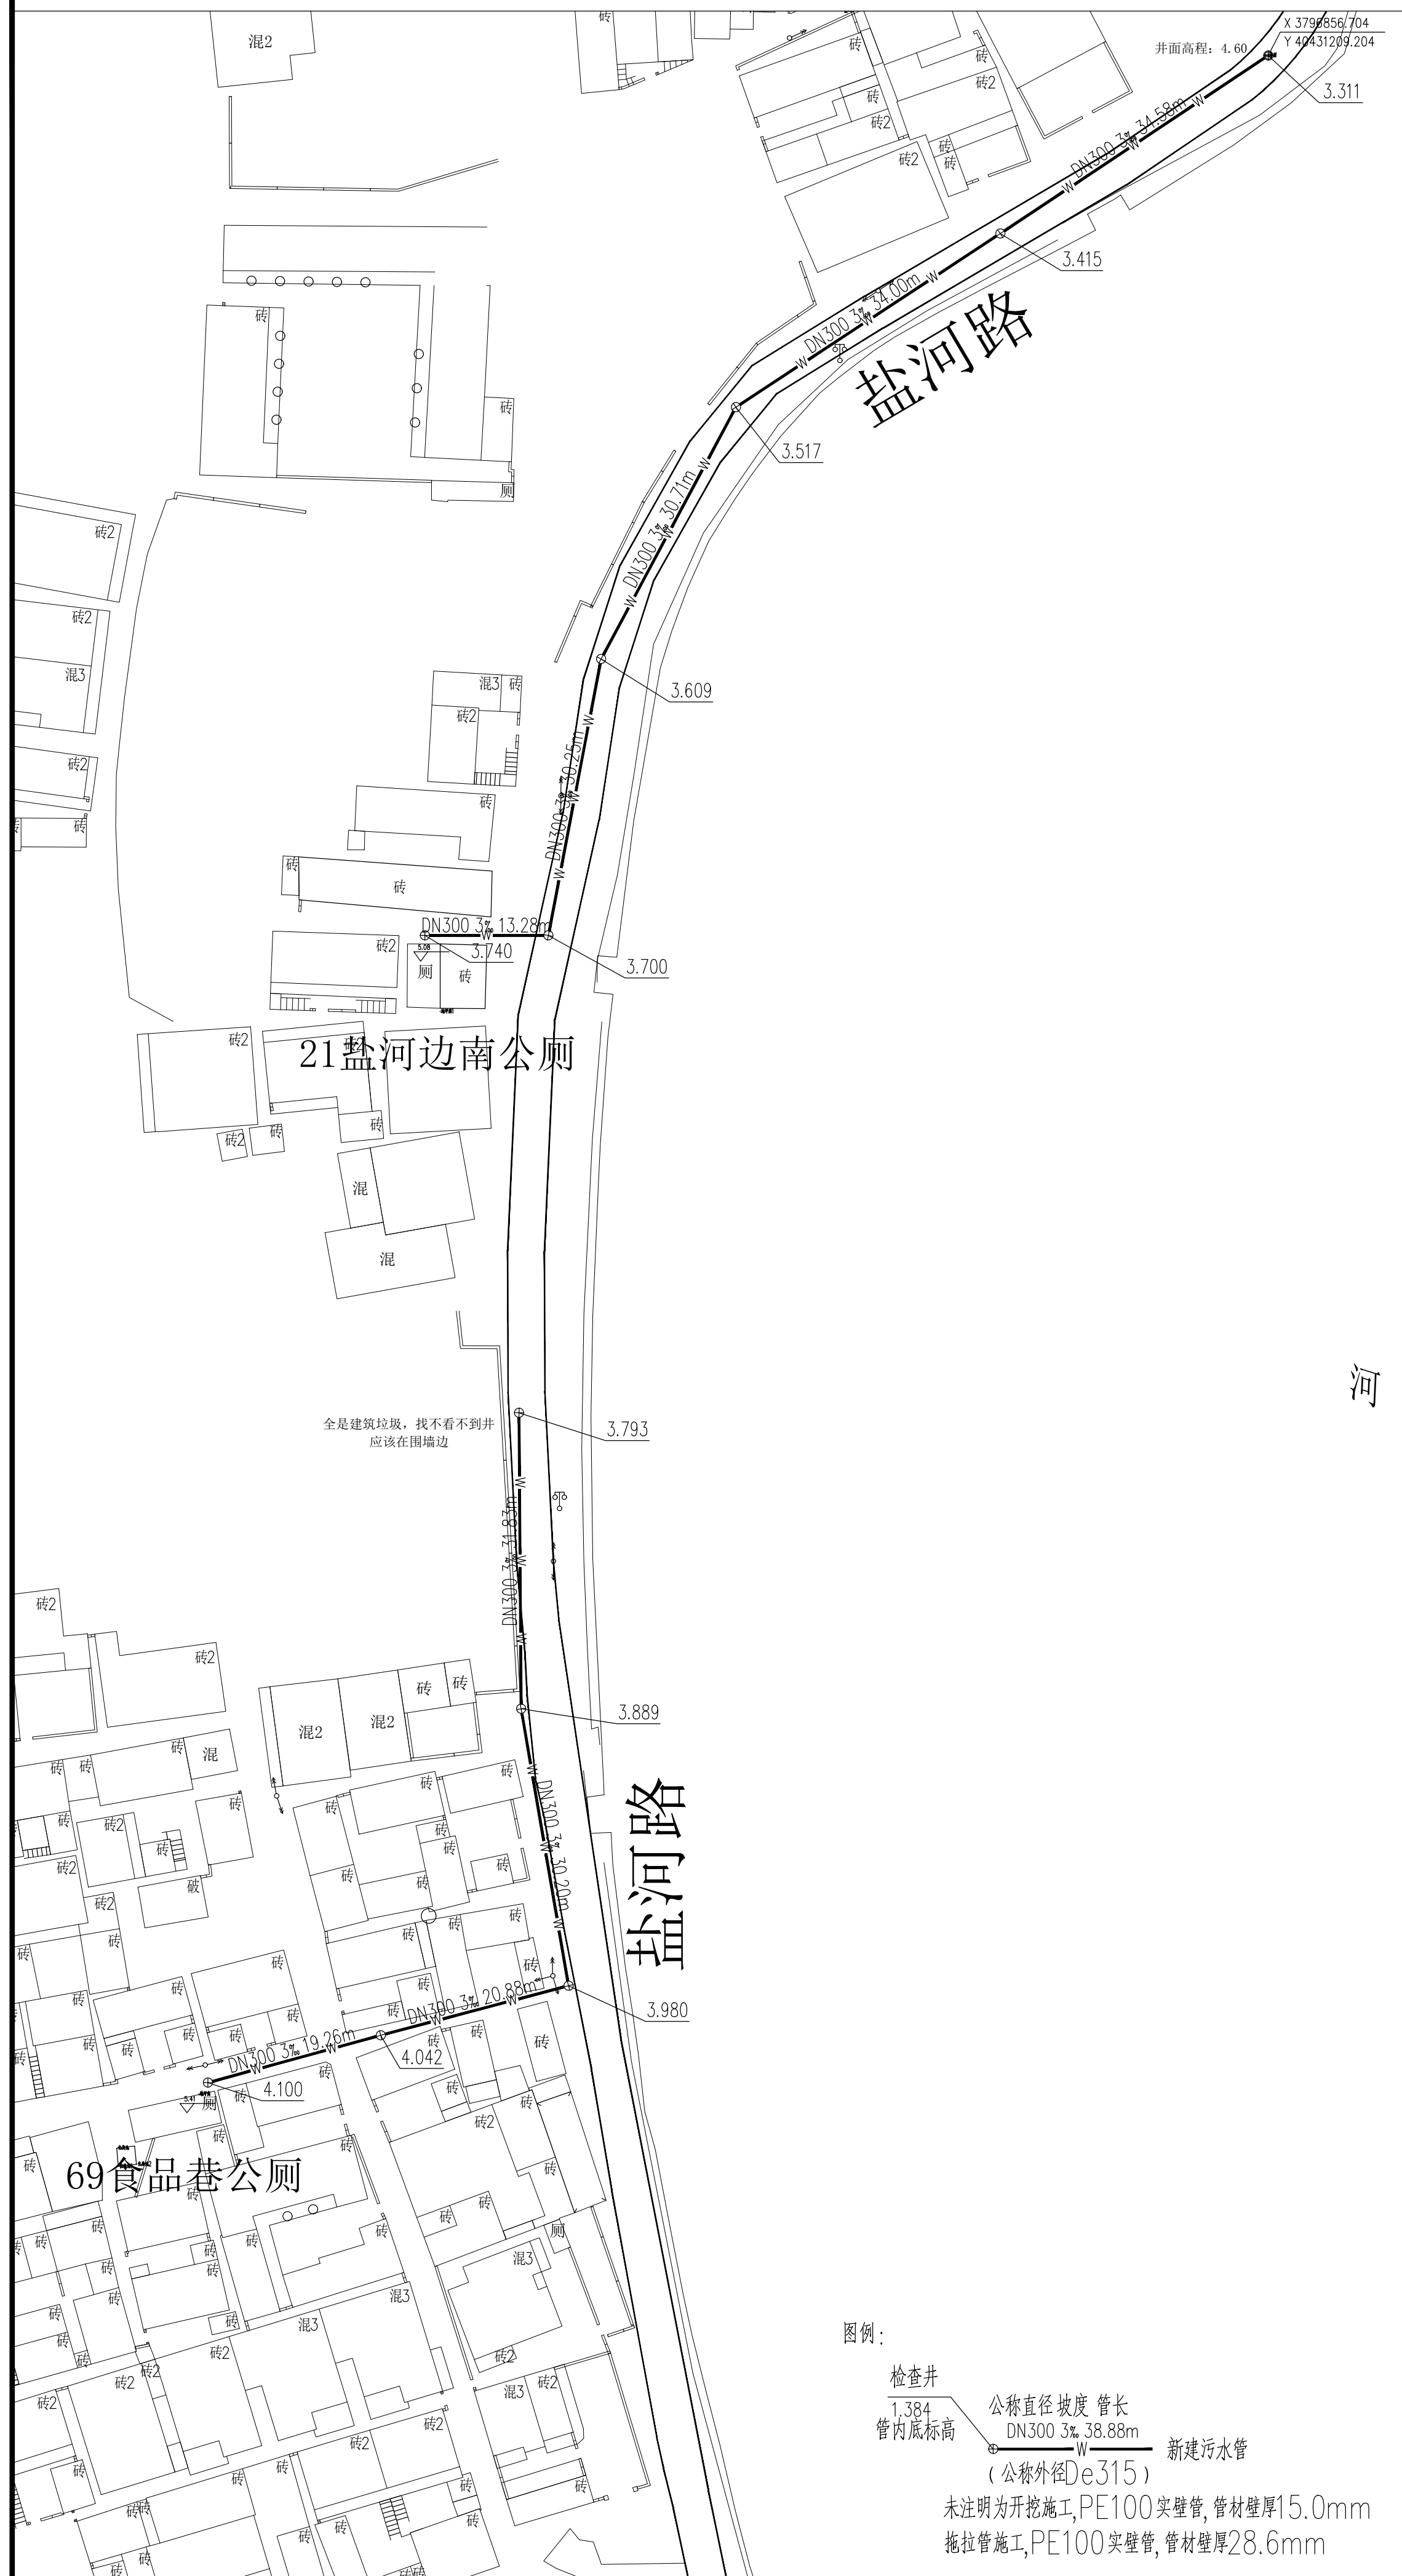


 方圆建筑设计
 FANGYUAN ARCHITECTURE DESIGN

建筑行业(建筑工程)甲级,设计证书编号:A232016507

注意:切勿量度图纸尺寸施工,以标注尺寸为准。所用尺寸均须通过放样确定。未经本单位书面许可,其它单位不得使用、泄露、散布或复制本文件及其资料用于本工程以外的其他地方。本图纸及其相关内容皆归图审中心及消防等相关主管部门审查合格后方可使用,否则,责任自负。图审内容如有矛盾,请联系本单位确认后,方可实施。施工均以蓝图为依据,电子版不作为施工依据。


出图章盖章区

签 署 栏		
	姓名	签名
批 准	葛恒华	葛恒华
项目负责人	于利尧	于利尧
审 核	蔡敏敏	蔡敏敏
复 核	孙 琪	孙琪
专业负责人	蔡敏敏	蔡敏敏
设 计		
制 图	孙强强	孙强强

[illegible]

建设单位	CLIENT
灌云县城市管理局	
项目名称	PROJECT TITLE
灌云县城区公厕污水管网接入工程	
子项名称	SUB-PRO TITLE

图 名		DWG TITLE	
室外污水排水平面图			
项目编号 PROJECT NO.	2025-002L	设计阶段 ISSUE	施工图
出图日期 DATE	版次 EDITION No.	第一版	
2025. 02	图纸编号 DWG NUMBER	水施12	

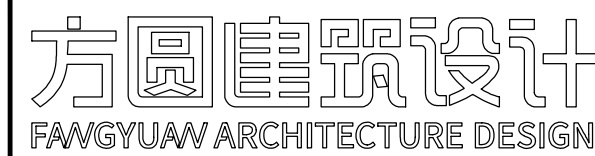

建筑行业(建筑工程)甲级,设计证书编号:A232016507

注意：切勿量度图纸尺寸施工，以标注尺寸为准，所用尺寸均须通过放样确定，未经本单位书面许可，其它单位不得进行泄露、散布或复制本文件及其资料用于本工程以外的其他地方。本图纸及其相关内容须经图审中心及消防等相关主管部门审查合格后方可使用，否则，责任自负。图纸内容如有矛盾，请联系本单位确认后，方可实施。施工均以蓝图为准，电子版不作为施工依据。

注册师印章区

出图章盖章区

签 署 栏		
	姓名	签名
批 准	葛恒毕	葛恒毕
项目负责人	于利尧	于利尧
审 核	蔡敏敏	蔡敏敏
复 核	孙 琪	孙琪
专业负责人	蔡敏敏	蔡敏敏
设 计		
制 图	孙强强	孙强强

[illegible]

建设单位	CLIENT
------	--------

灌云县城市管理局

项目名称	PROJECT TITLE
------	---------------


灌云县城区公厕污水管网接入工程

子项名称	SUB-PRO TITLE
------	---------------



图	名	DWG TITLE
---	---	-----------

室外污水排水平面图

项目编号 PROJECT NO.	2025-002L	设计阶段 ISSUE	施工图
出图日期 DATE	版次 EDITION No.	第一版	
2025. 02	图纸编号 DWG NUMBER	水施13	

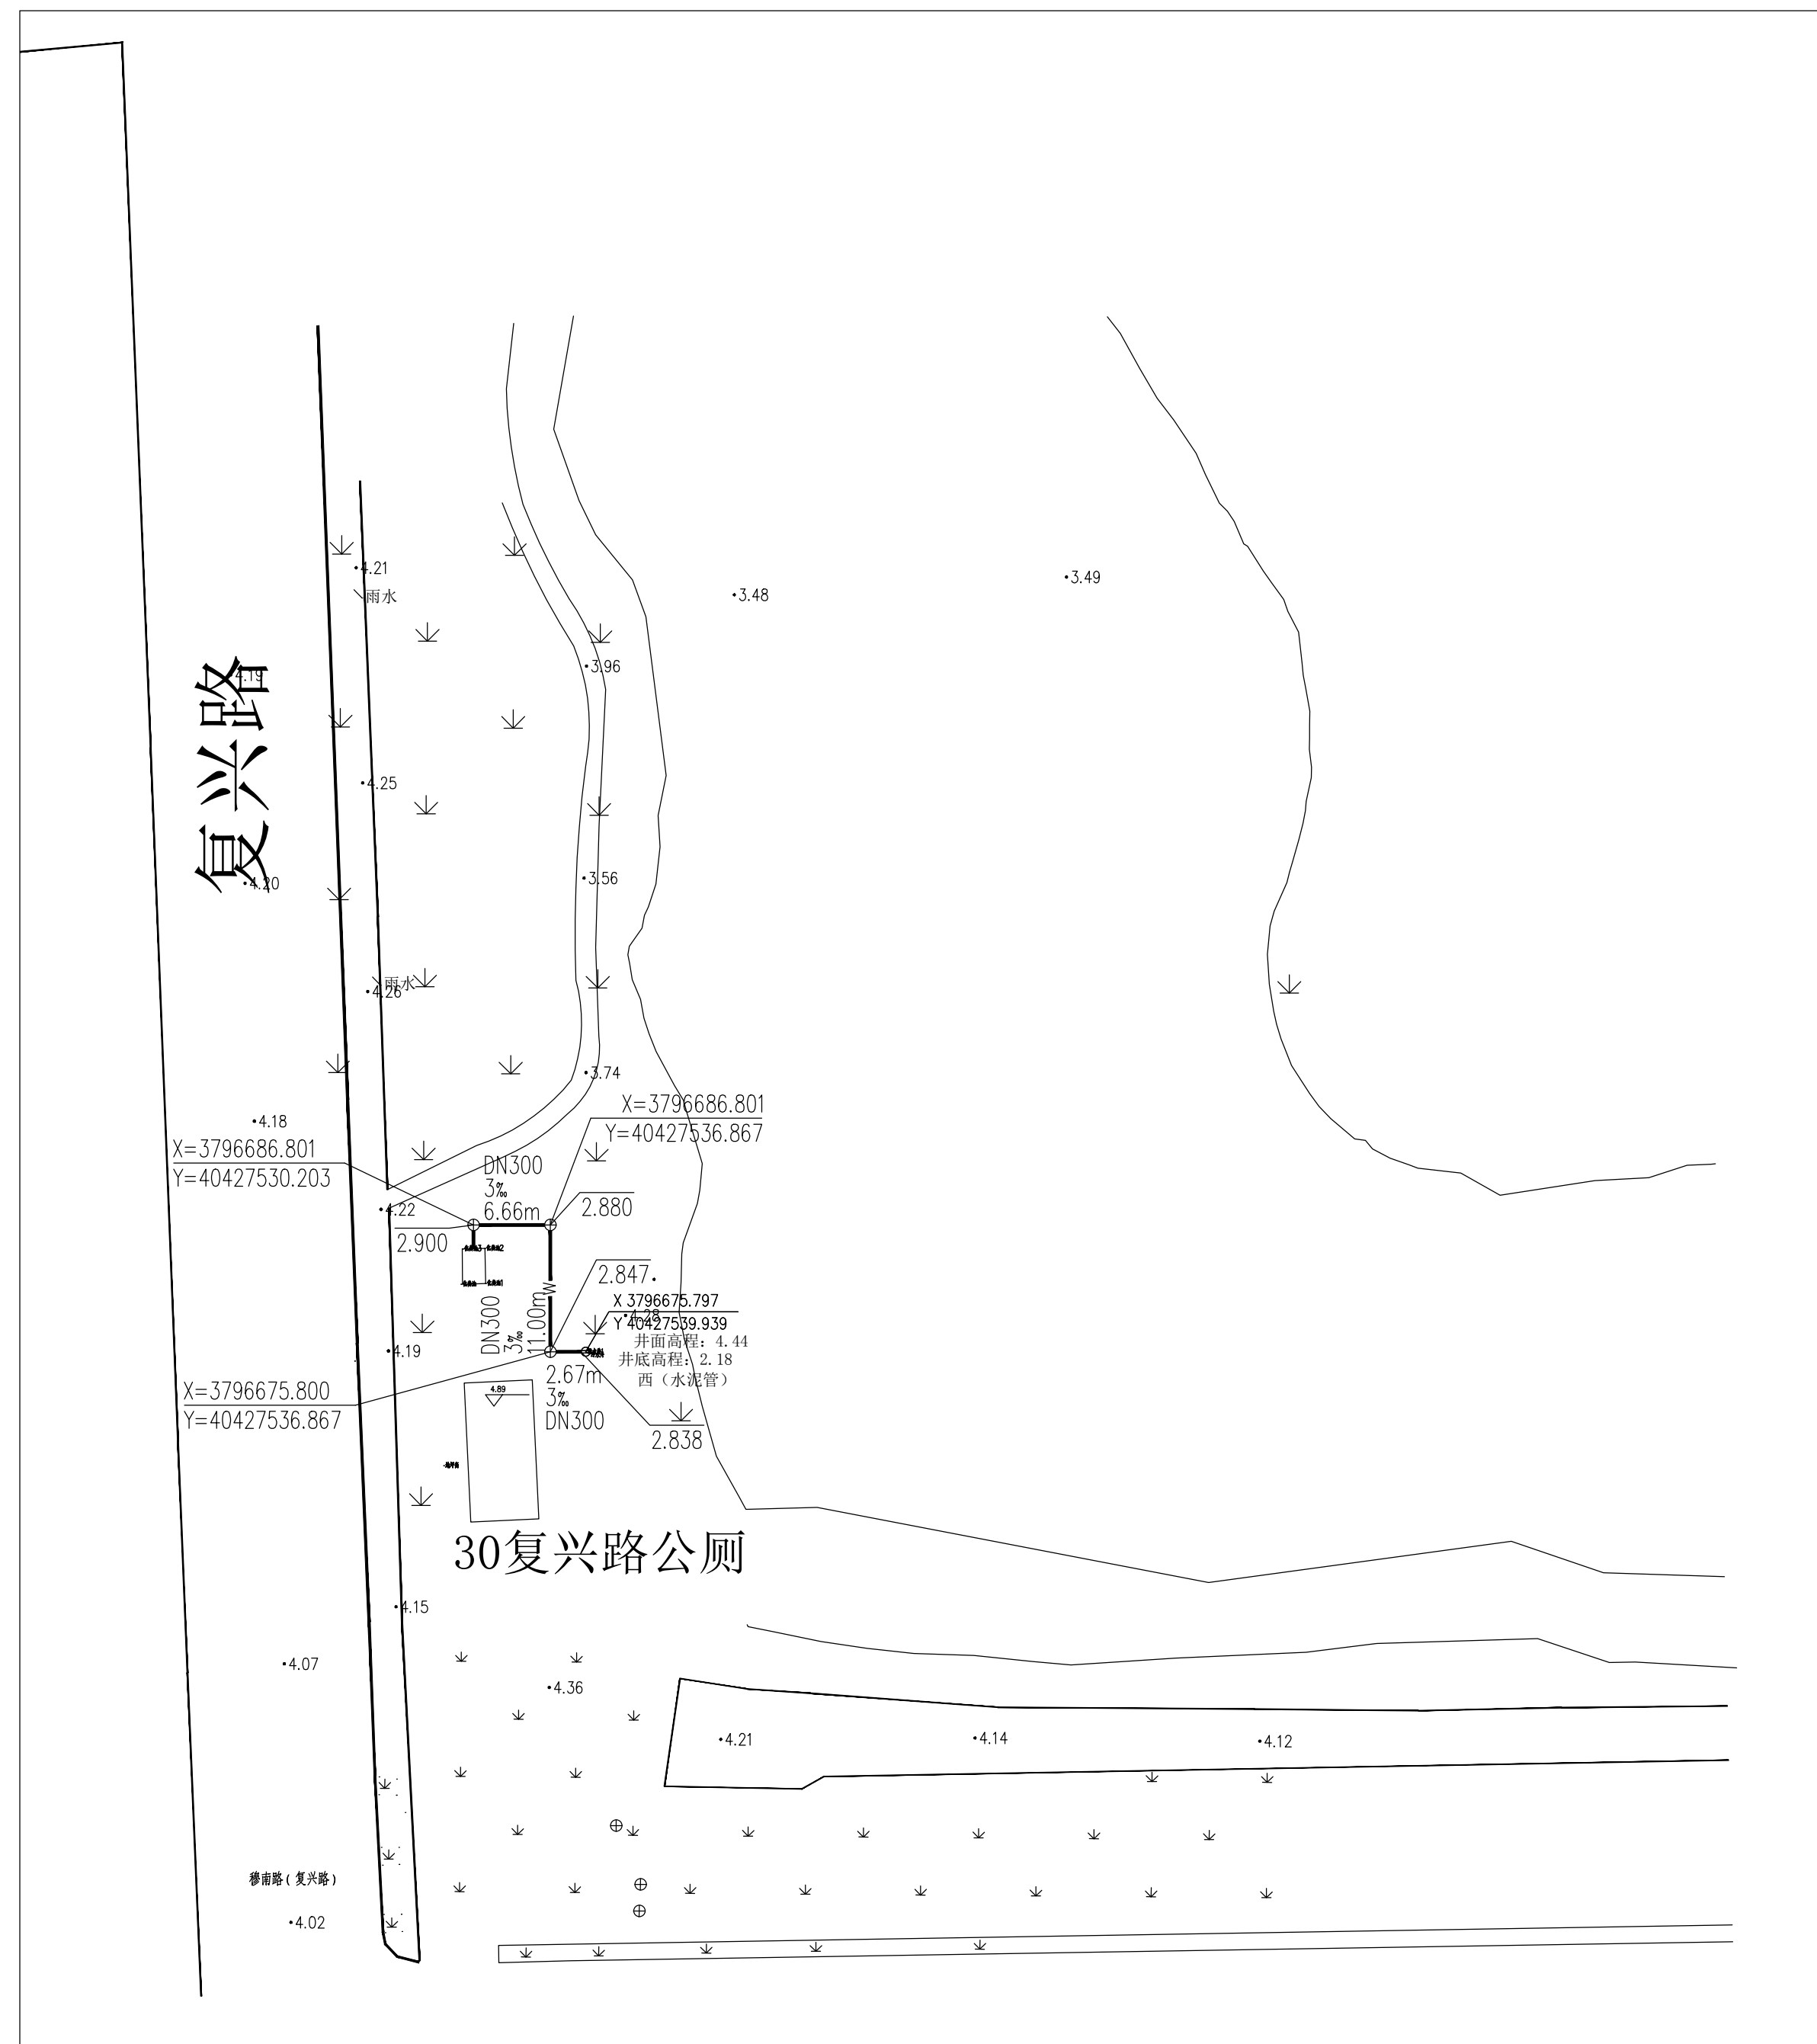

图例:

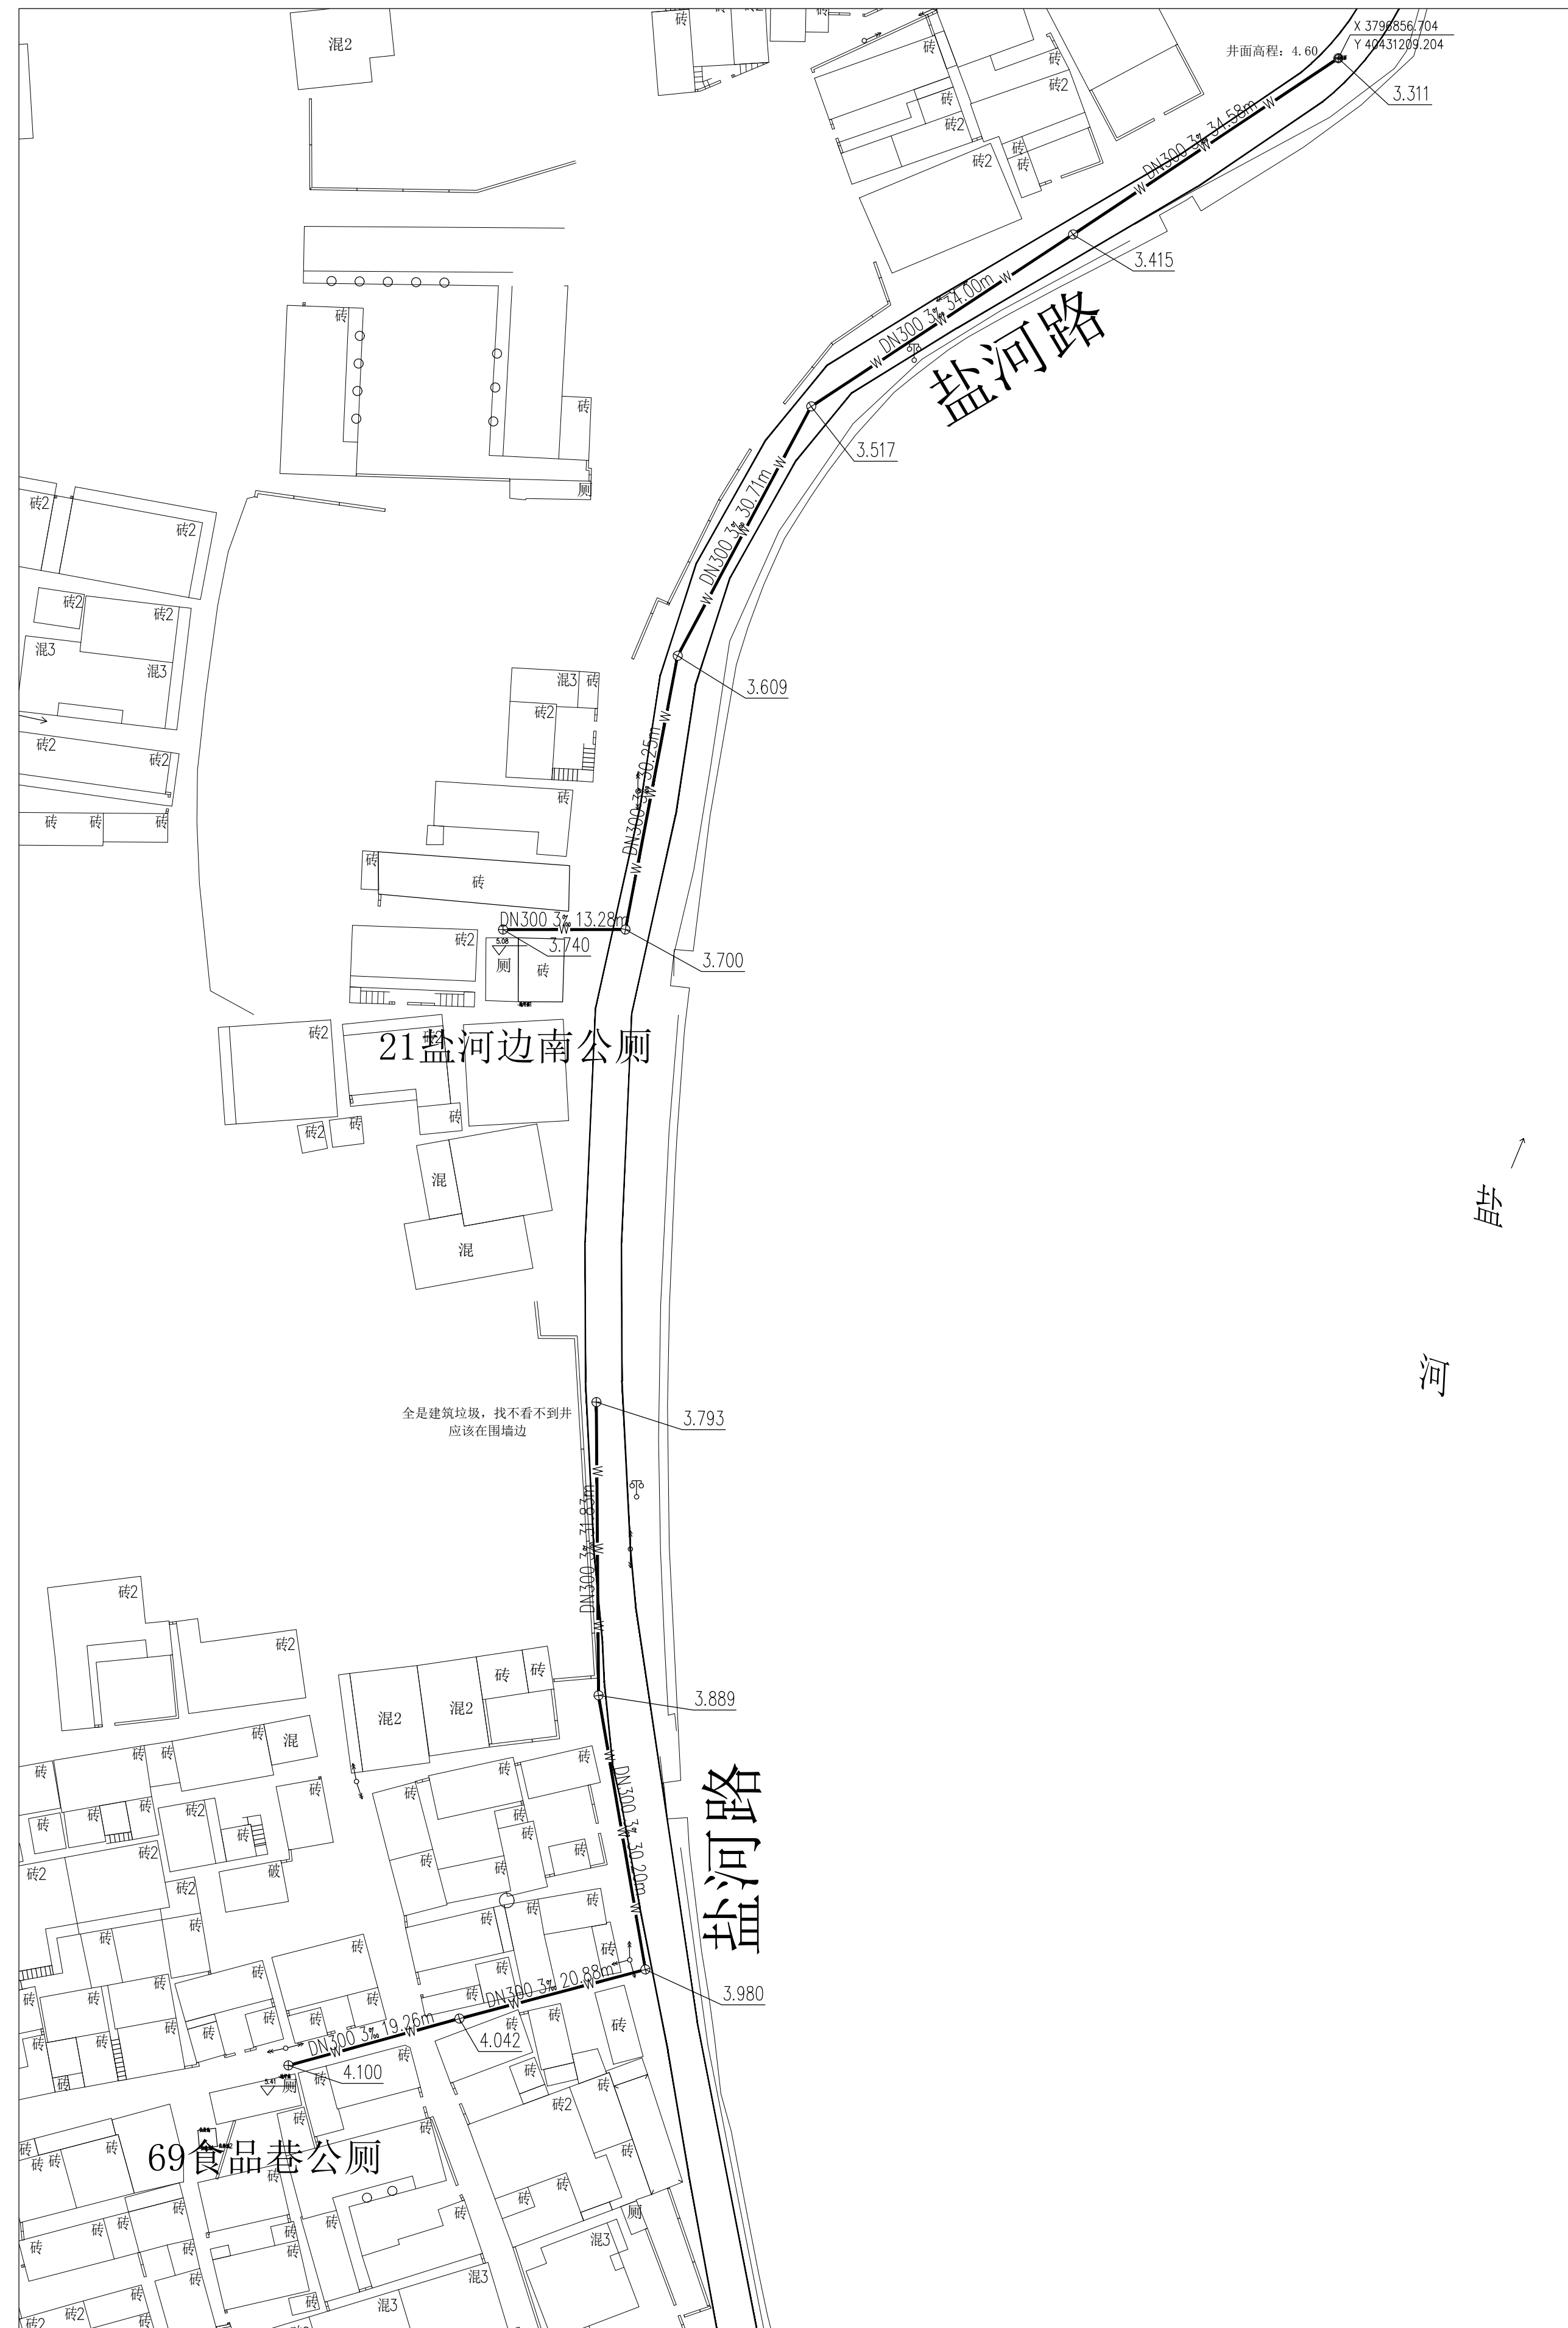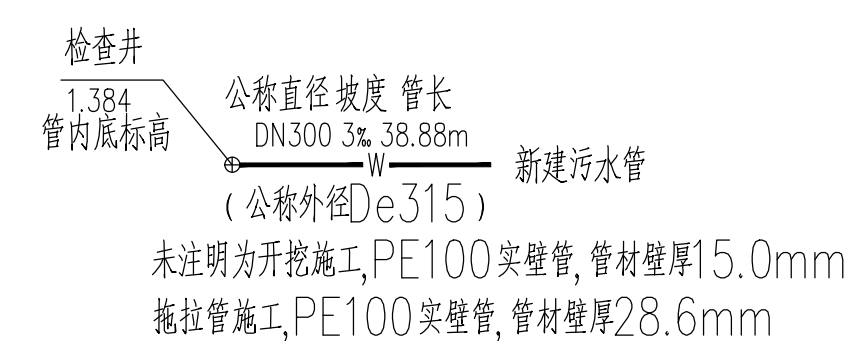



方圆建筑设计
FANGYUAN ARCHITECTURE DESIGN

建筑行业(建筑工程)甲级, 设计证书编号: A232016507

注意: 切勿直接照图尺寸施工, 以标注尺寸为准, 所用尺寸均须通过放样确定, 未经本单位书面许可, 其它单位不得使用、泄露、散布或复制本文件及其资料用于本工程以外的其他地方, 本图纸及其相关内容须经图审中心及消防等相关部门审查合格后方可使用, 否则, 责任自负。图纸内容如有矛盾, 请联系本单位确认后, 方可实施。施工均以蓝图为准, 电子版不作为施工依据。

注册师印章区

出图章盖章区

签 署 栏

	姓名	签名
批 准	葛恒毕	葛恒毕
项目负责人	于利尧	于利尧
审 核	蔡敏敏	蔡敏敏
复 核	孙 琪	孙琪
专业负责人	蔡敏敏	蔡敏敏
设 计	孙强强	孙强强
制 图		

会 签 栏

建 筑		电 气	
结 构		暖 通	
给排水			
版次 EDITION No.	修改日期 REVISION DATE	修改原因 REVISION REASON	

建设单位 CLIENT

灌云县城市管理局

项目名称 PROJECT TITLE



灌云县城区公厕污水管网接入工程

子项名称 SUB-PRO TITLE

图 名 DWG TITLE


室外污水排水平面图


项目编号 PROJECT NO.	2025-002L	设计阶段 ISSUE	施工图
出图日期 DATE	2025. 02	版次 EDITION No.	第一版
		图纸编号 DWG NUMBER	水施14

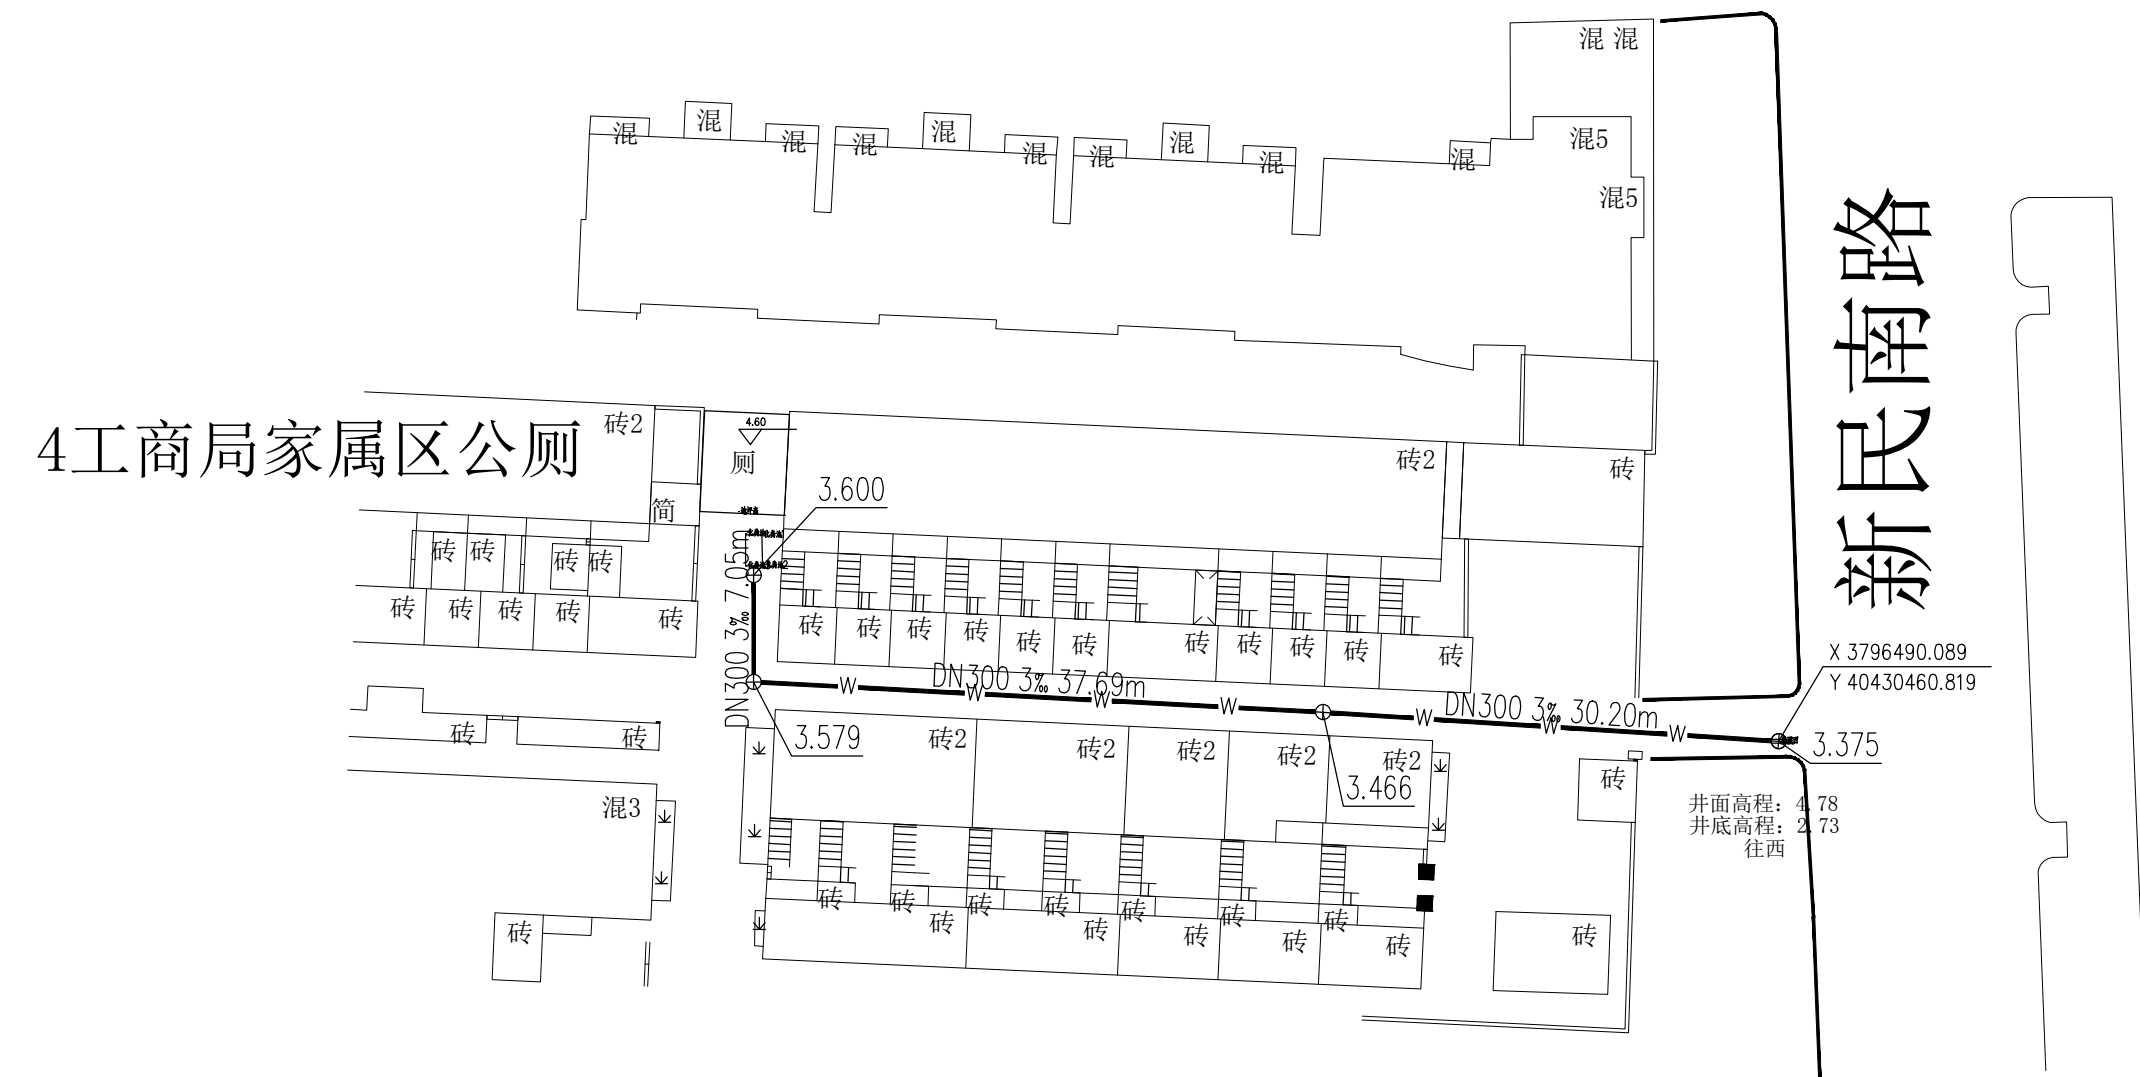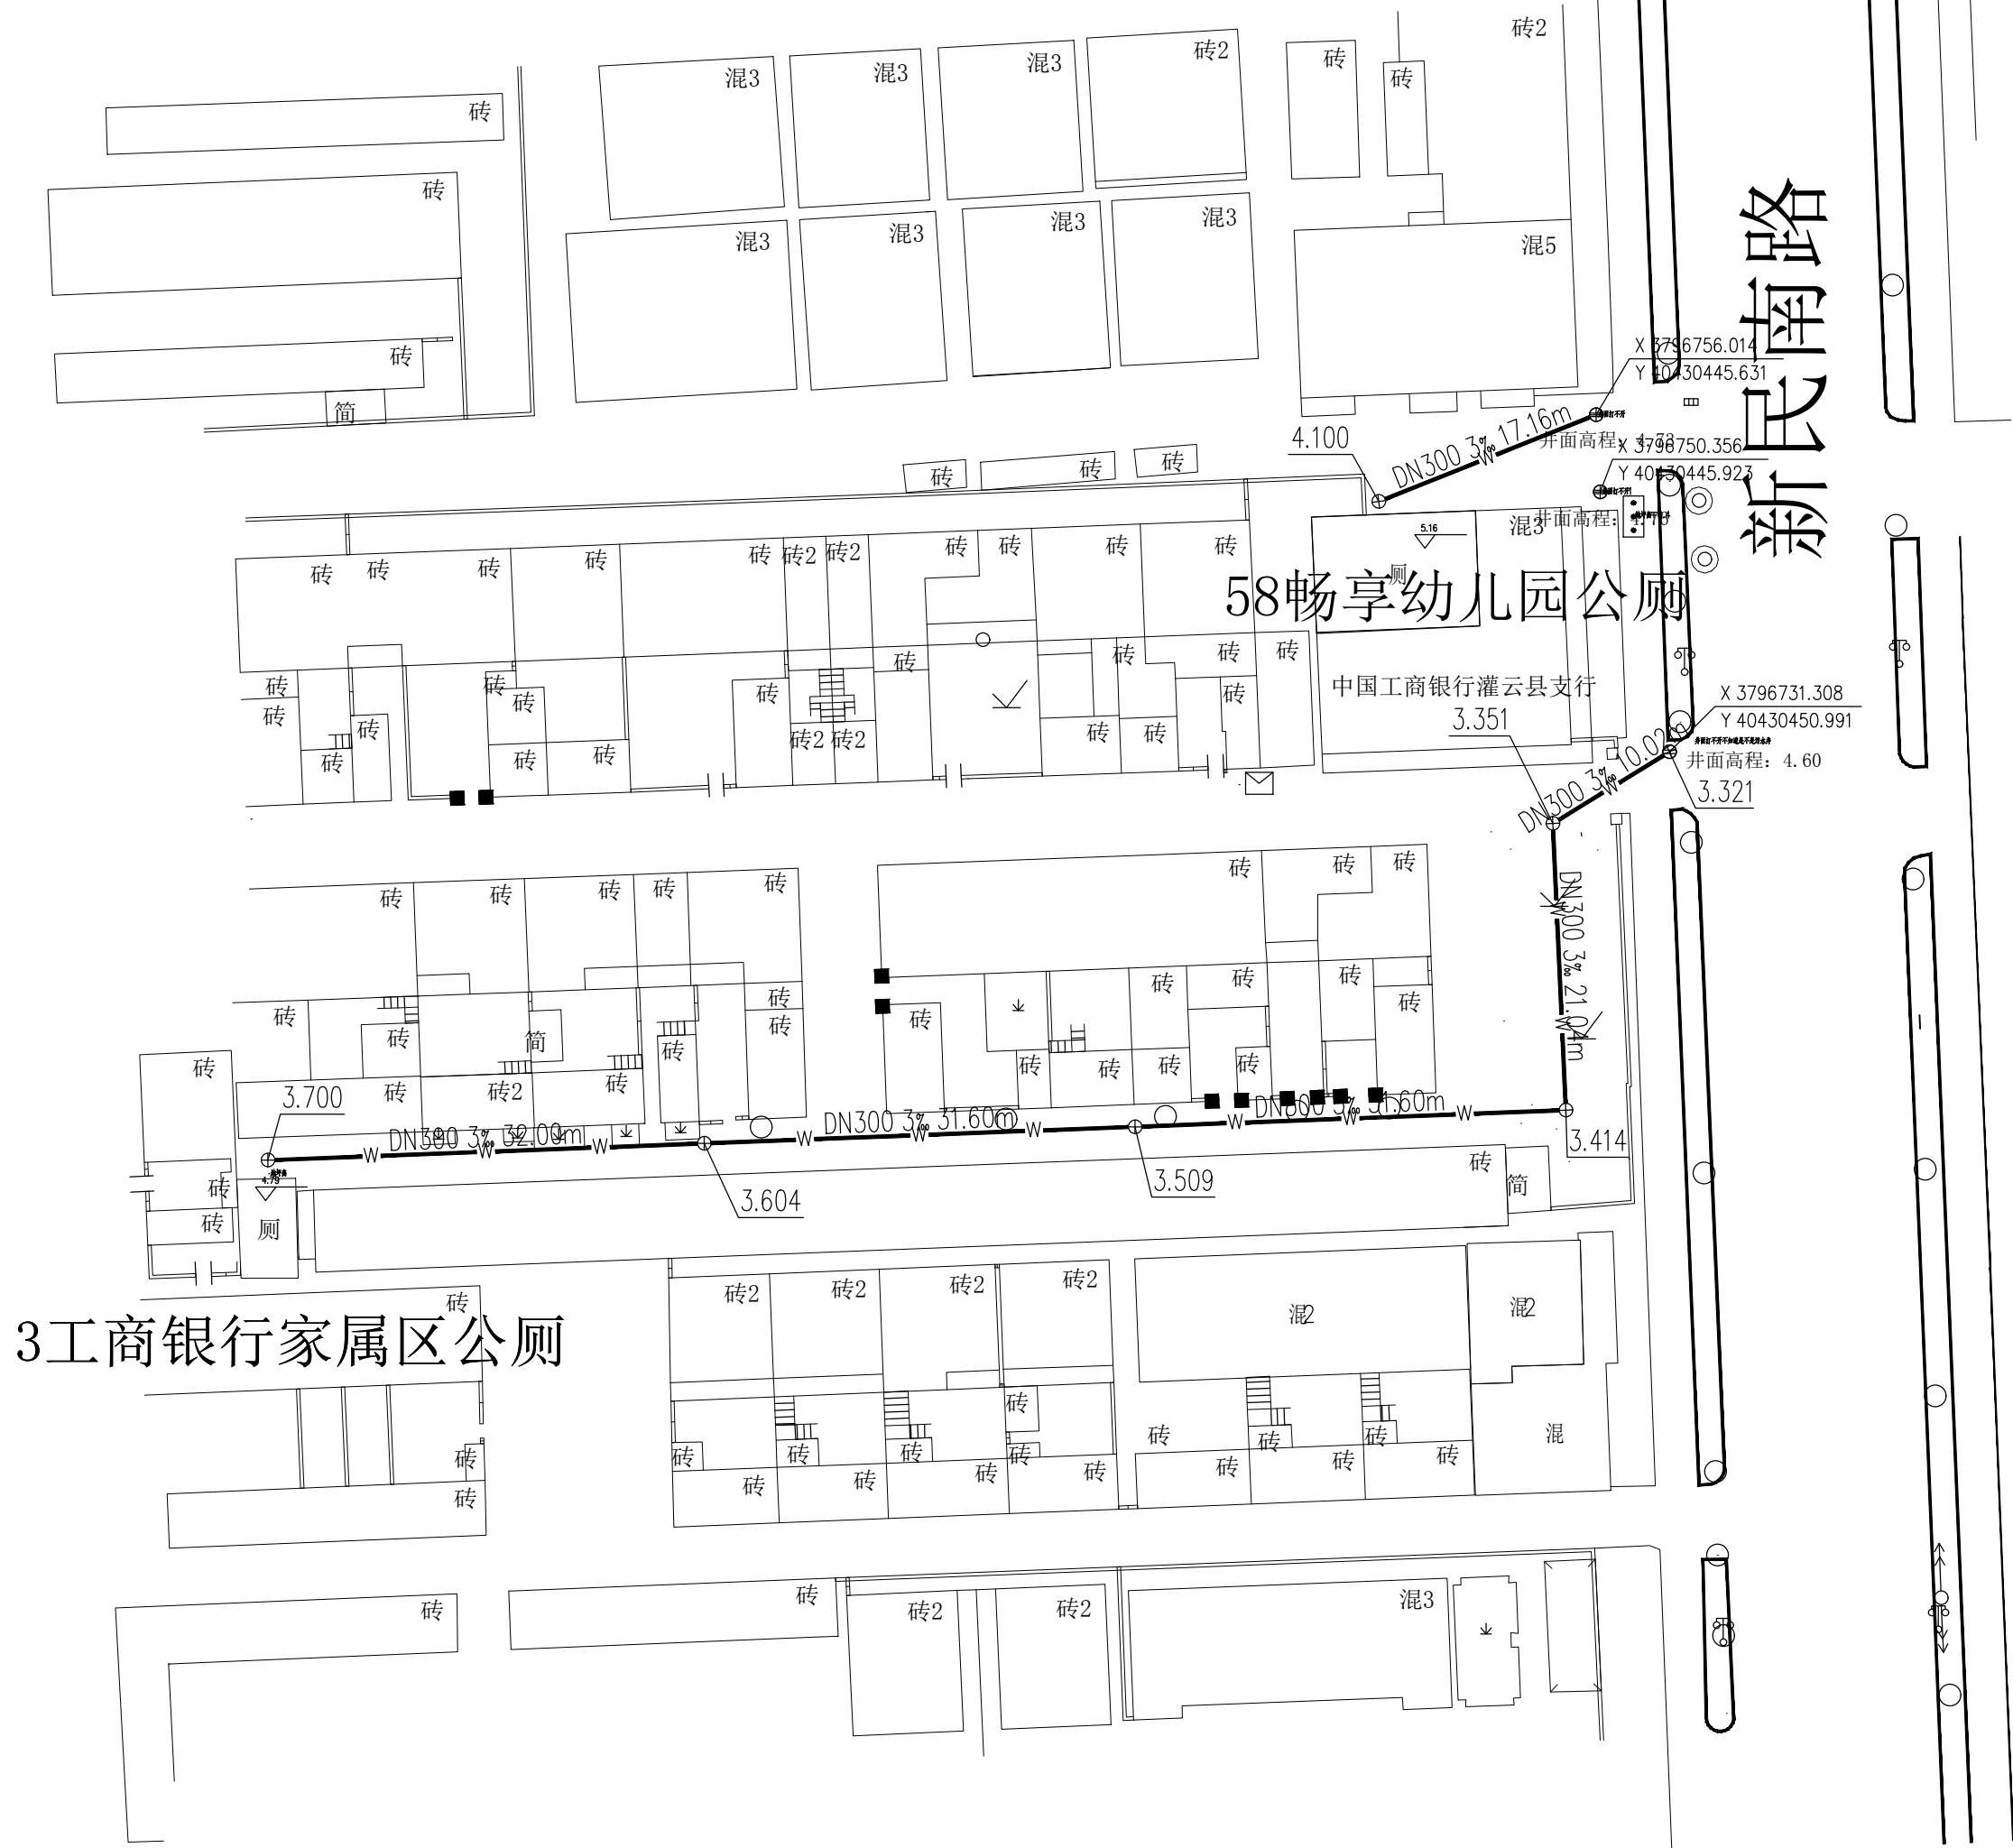

图例:

检查井
1.384
管内底标高
公称直径 坡度 管长
DN300 3% 38.88m
新建污水管
(公称外径De315)
未注明为开挖施工, PE100实壁管, 管材壁厚15.0mm
拖拉管施工, PE100实壁管, 管材壁厚28.6mm

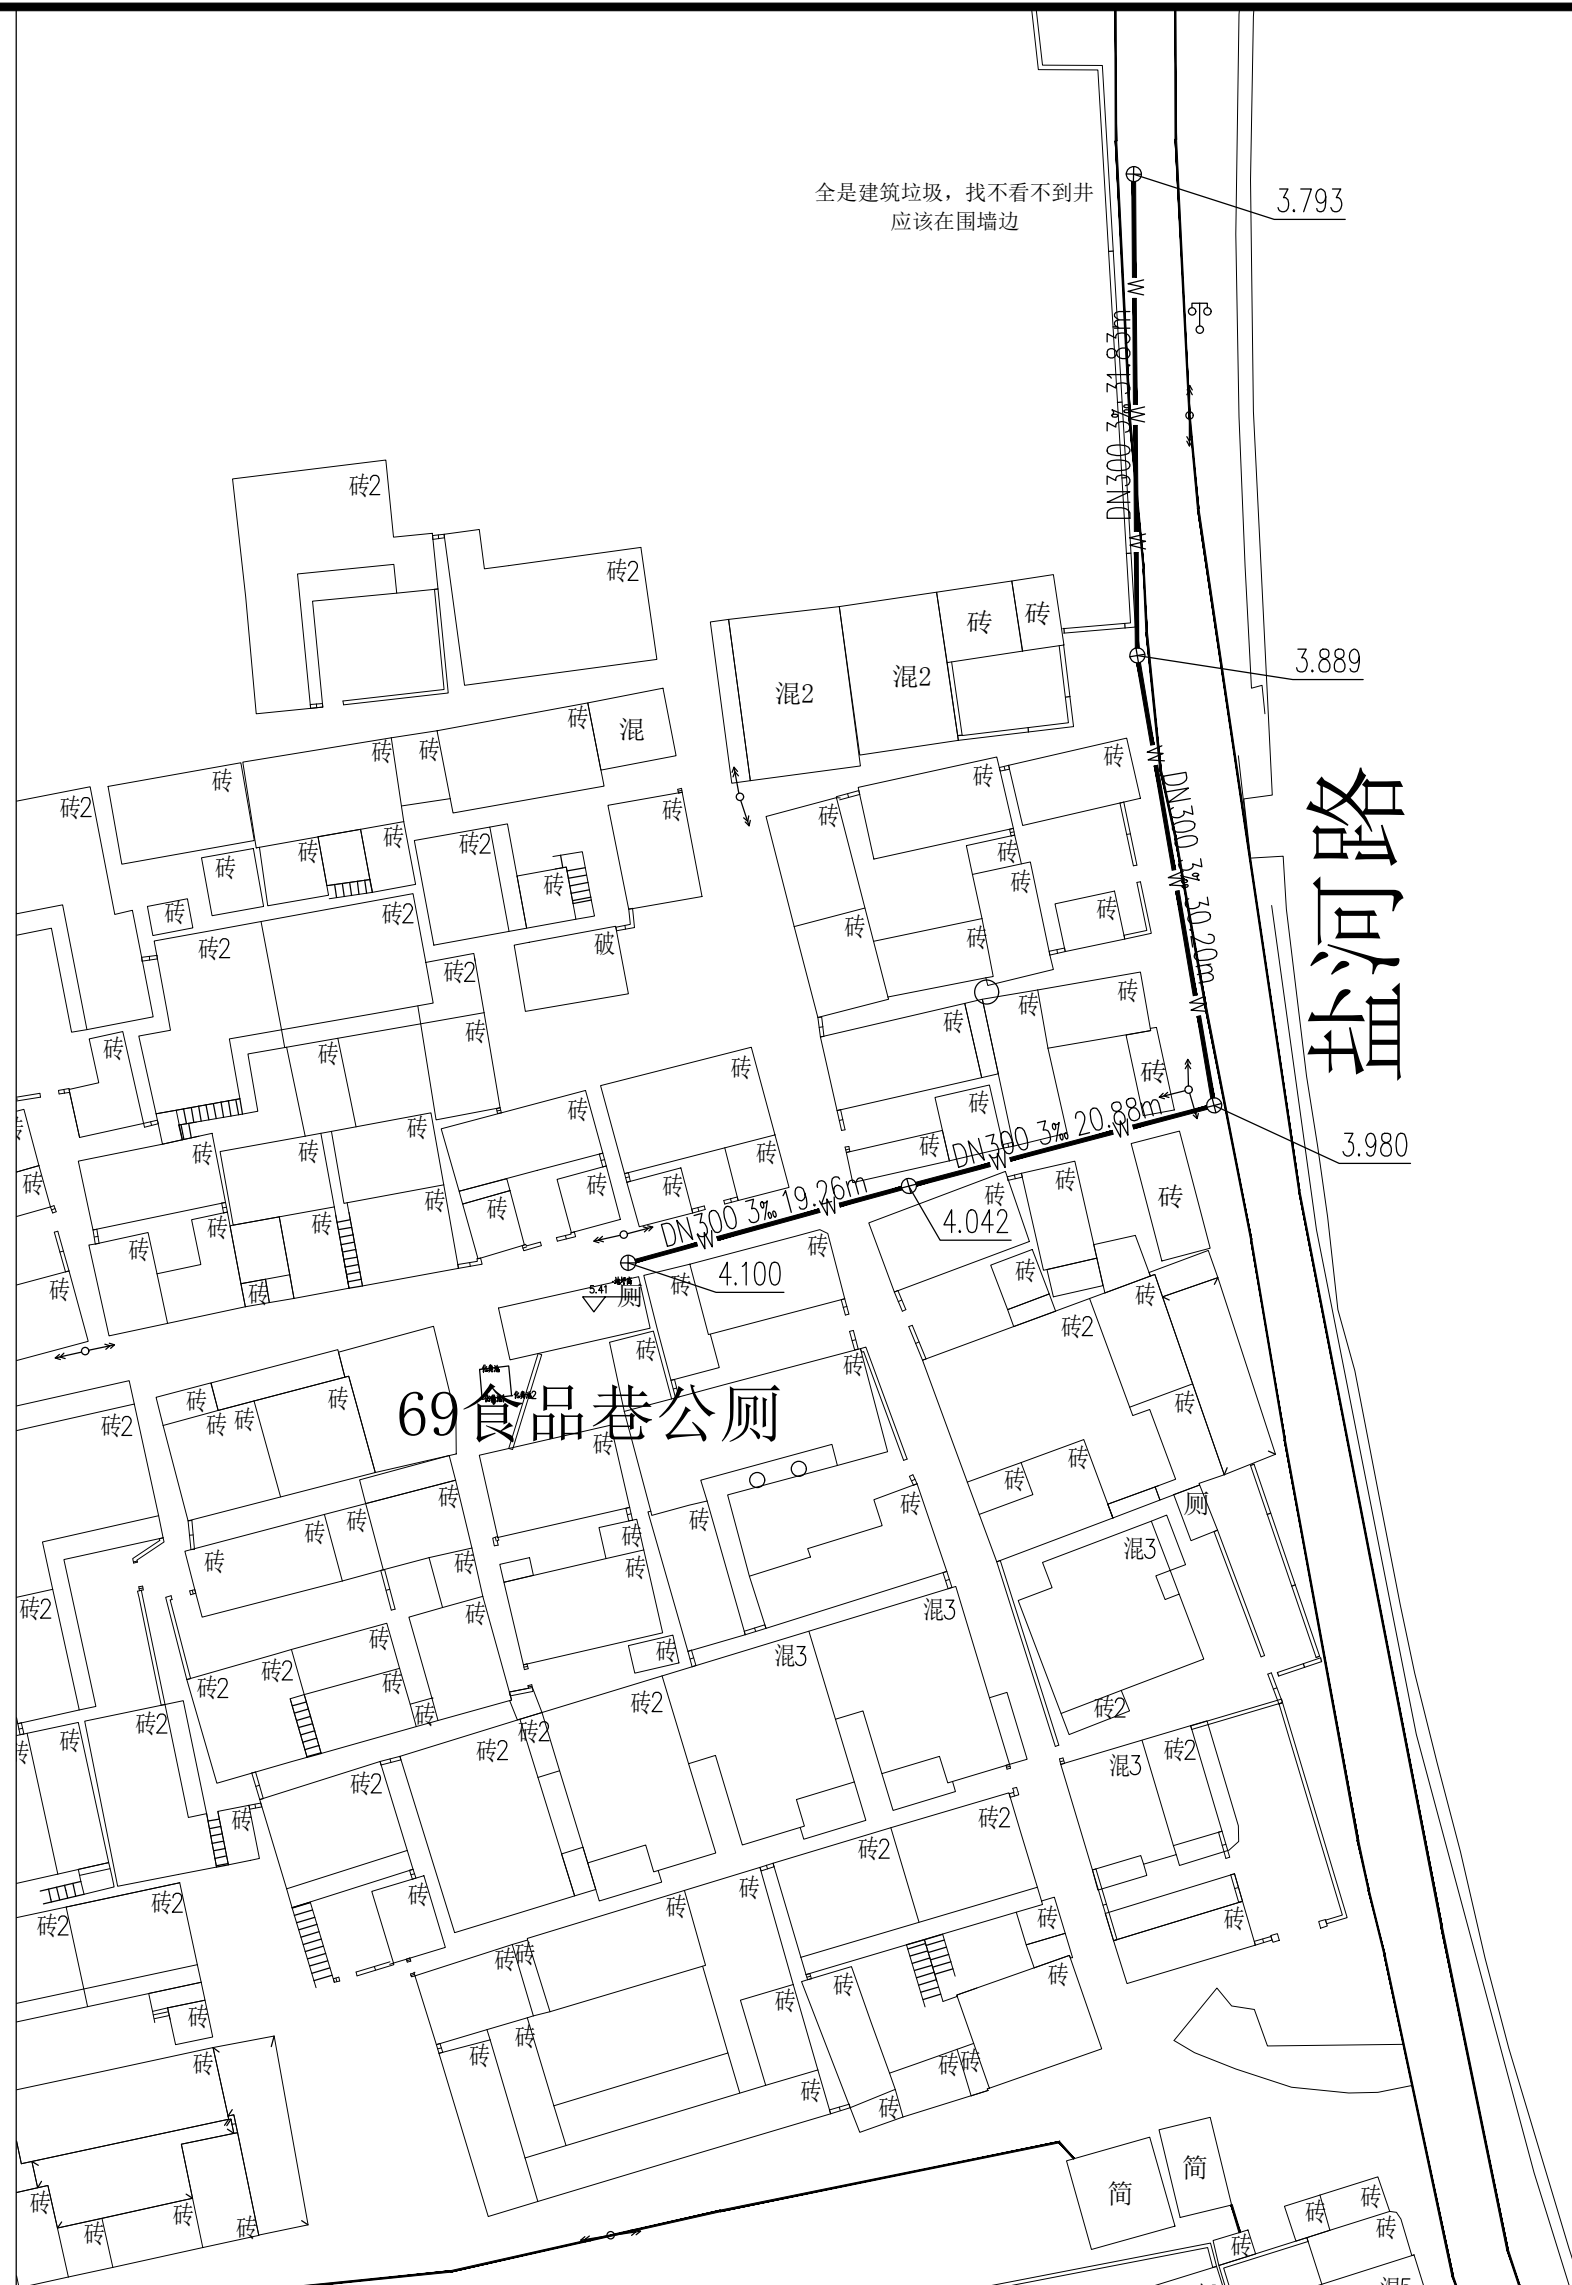

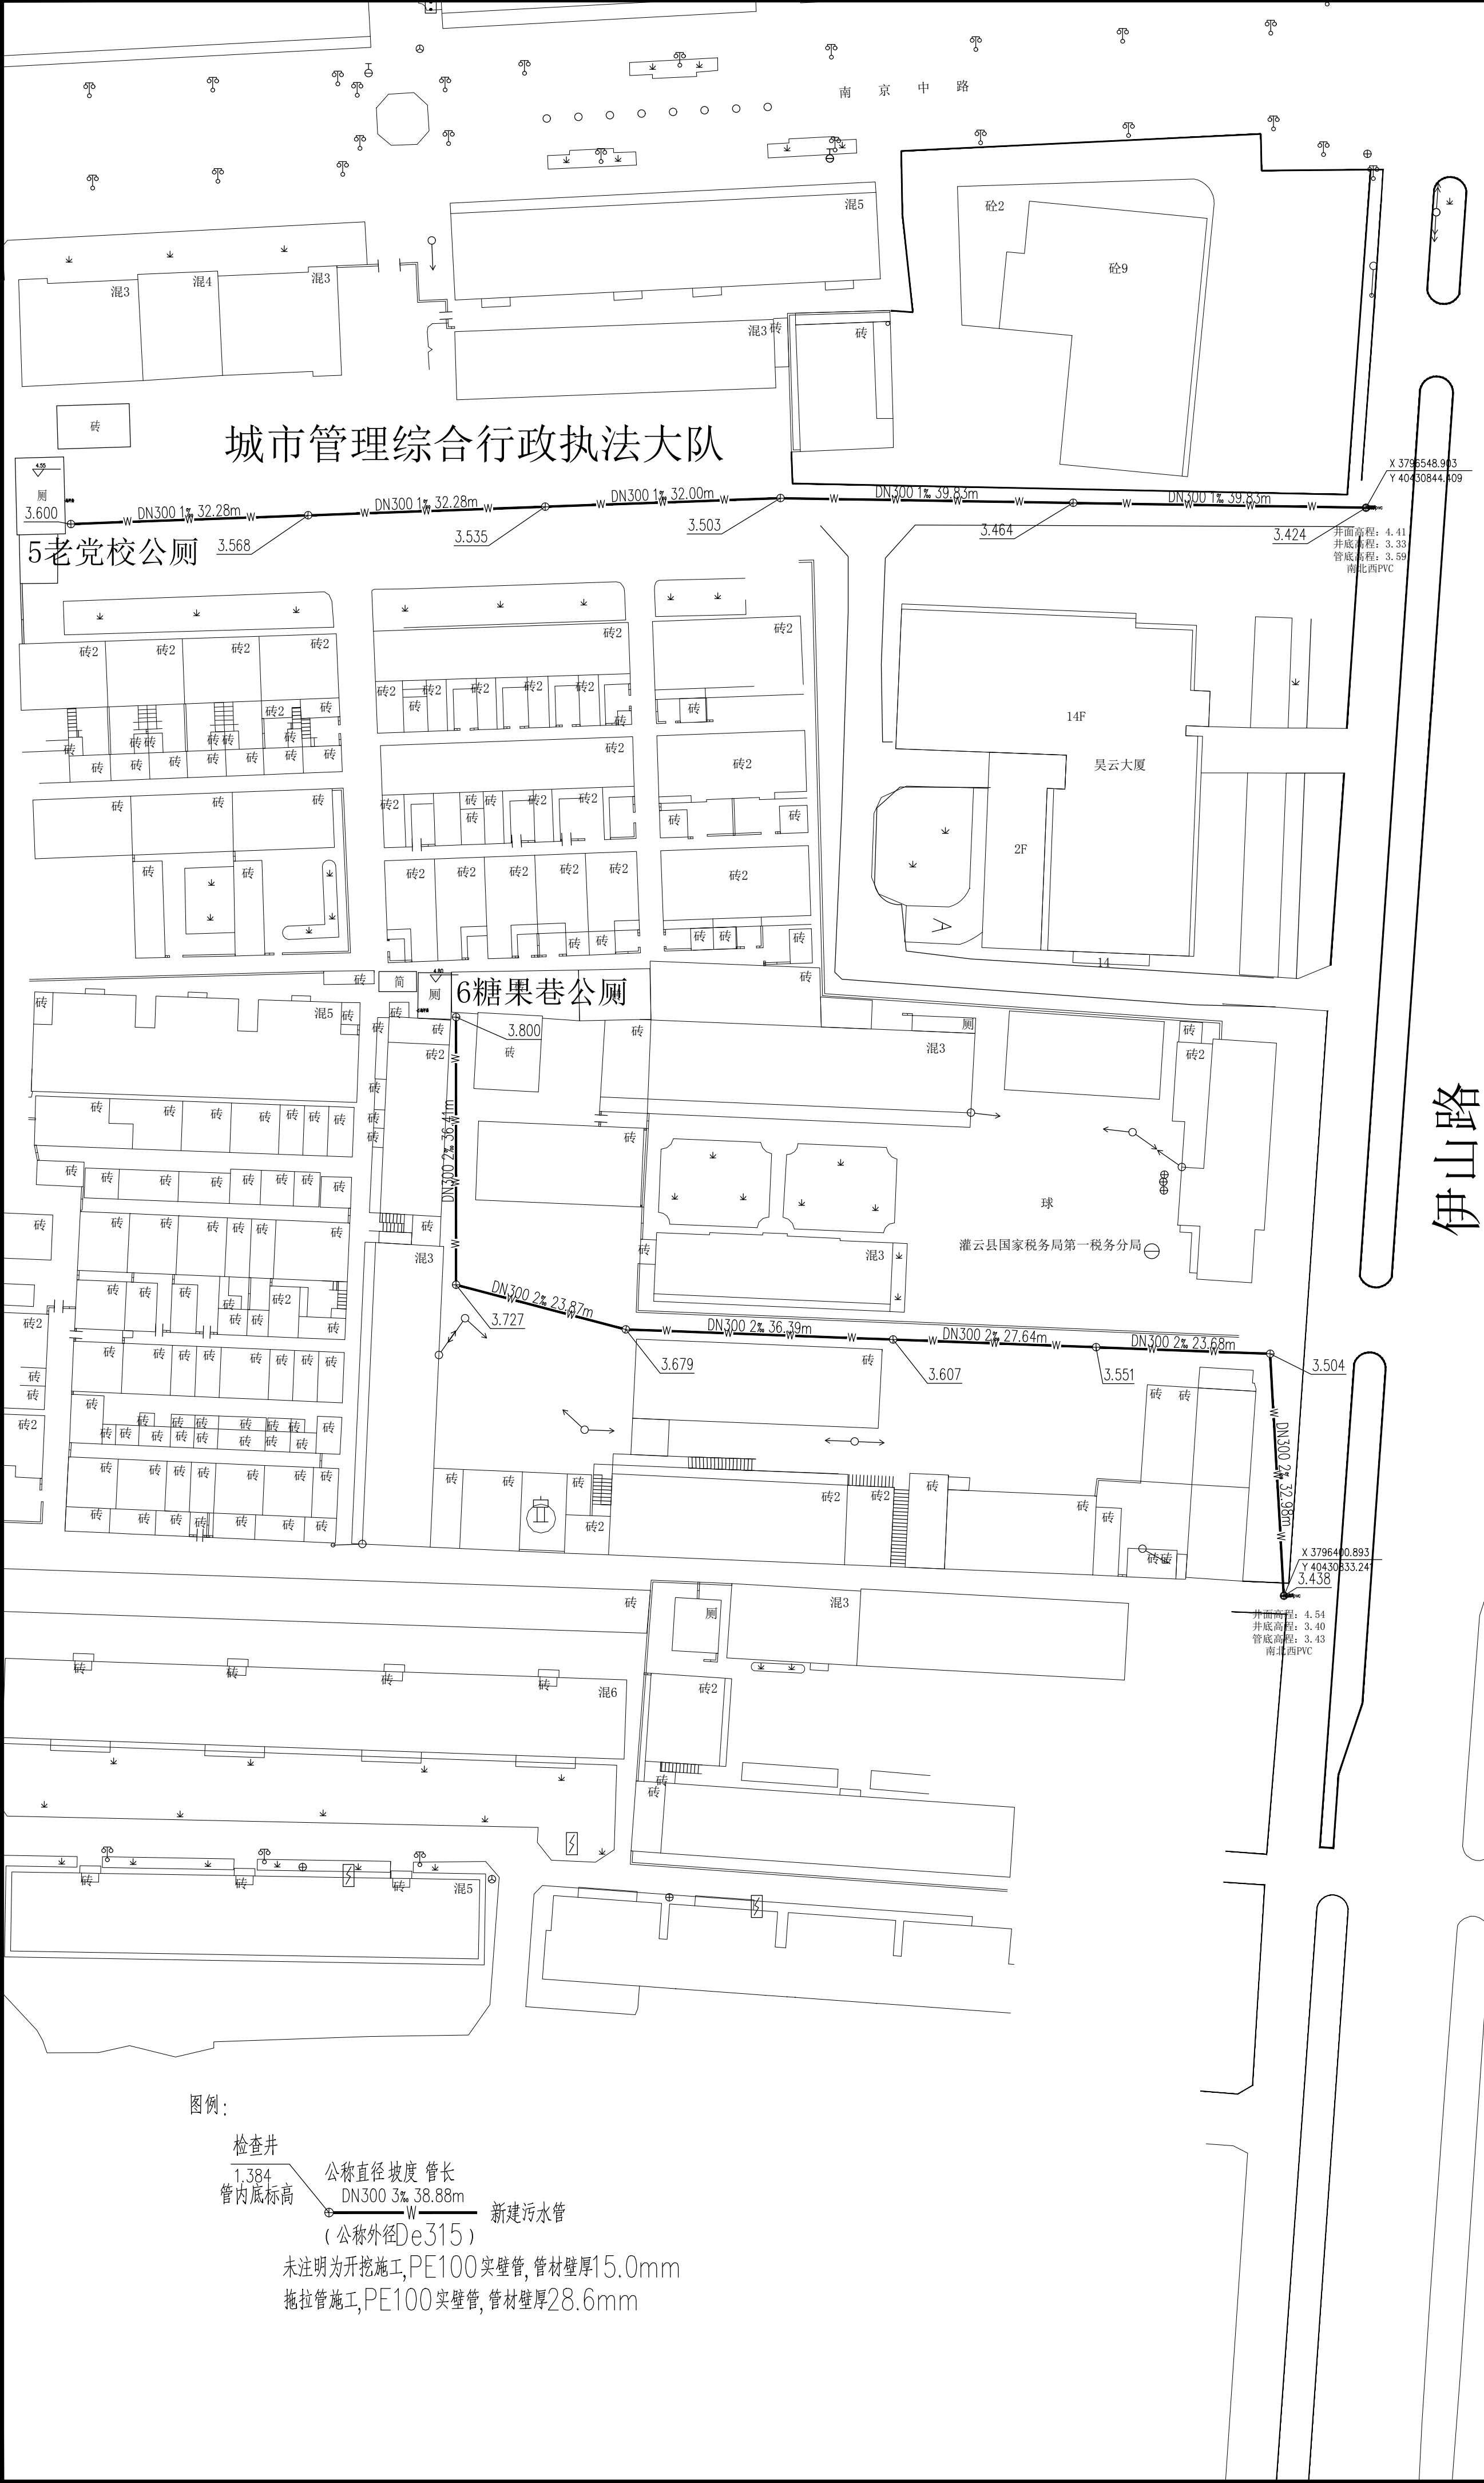

图例：
检查井
1.384
管内底标高
公称直径 坡度 管长
DN300 3% 38.88m
新建污水管
(公称外径De315)
未注明为开挖施工, PE100实壁管, 管材壁厚15.0mm
拖拉管施工, PE100实壁管, 管材壁厚28.6mm



方圆建筑设计
FANGYUAN ARCHITECTURE DESIGN

建筑行业(建筑工程)甲级, 设计证书编号: A232016507

注意: 切勿直接照图施工, 以标注尺寸为准, 所用尺寸均须通过设计确定, 未经本单位书面许可, 其它单位不得使用、传播、散布或复制本文件及其资料用于本工程以外的其他地方。本图纸及其相关内容须经图审中心及消防等相关部门审查合格后方可使用, 否则, 责任自负。图纸内容如有矛盾, 请联系本单位确认后, 方可实施。施工均以蓝图为准, 电子版不作为施工依据。

注册师印章区




出图章盖章区






签 署 栏		
	姓名	签名
批 准	葛恒毕	葛恒毕
项目负责人	于利尧	于利尧
审 核	蔡敏敏	蔡敏敏
复 核	孙 琪	孙琪
专业负责人	蔡敏敏	蔡敏敏
设 计	孙强强	孙强强
制 图		

会 签 栏		
建 筑	电 气	
结 构	暖 通	
给排水		
版次 EDITION No.	修改日期 REVISION DATE	修改原因 REVISION REASON

建设单位	CLIENT
灌云县城市管理局	
项目名称	PROJECT TITLE
灌云县城区公厕污水管网接入工程	
子项名称	SUB-PRO TITLE

图 名		DWG TITLE	
室外污水排水平面图			
项目编号 PROJECT NO.	2025-002L	设计阶段 ISSUE	施工图
出图日期 DATE	版次 EDITION No.	第一版	
2025. 02	图纸编号 DWG NUMBER	水施15	

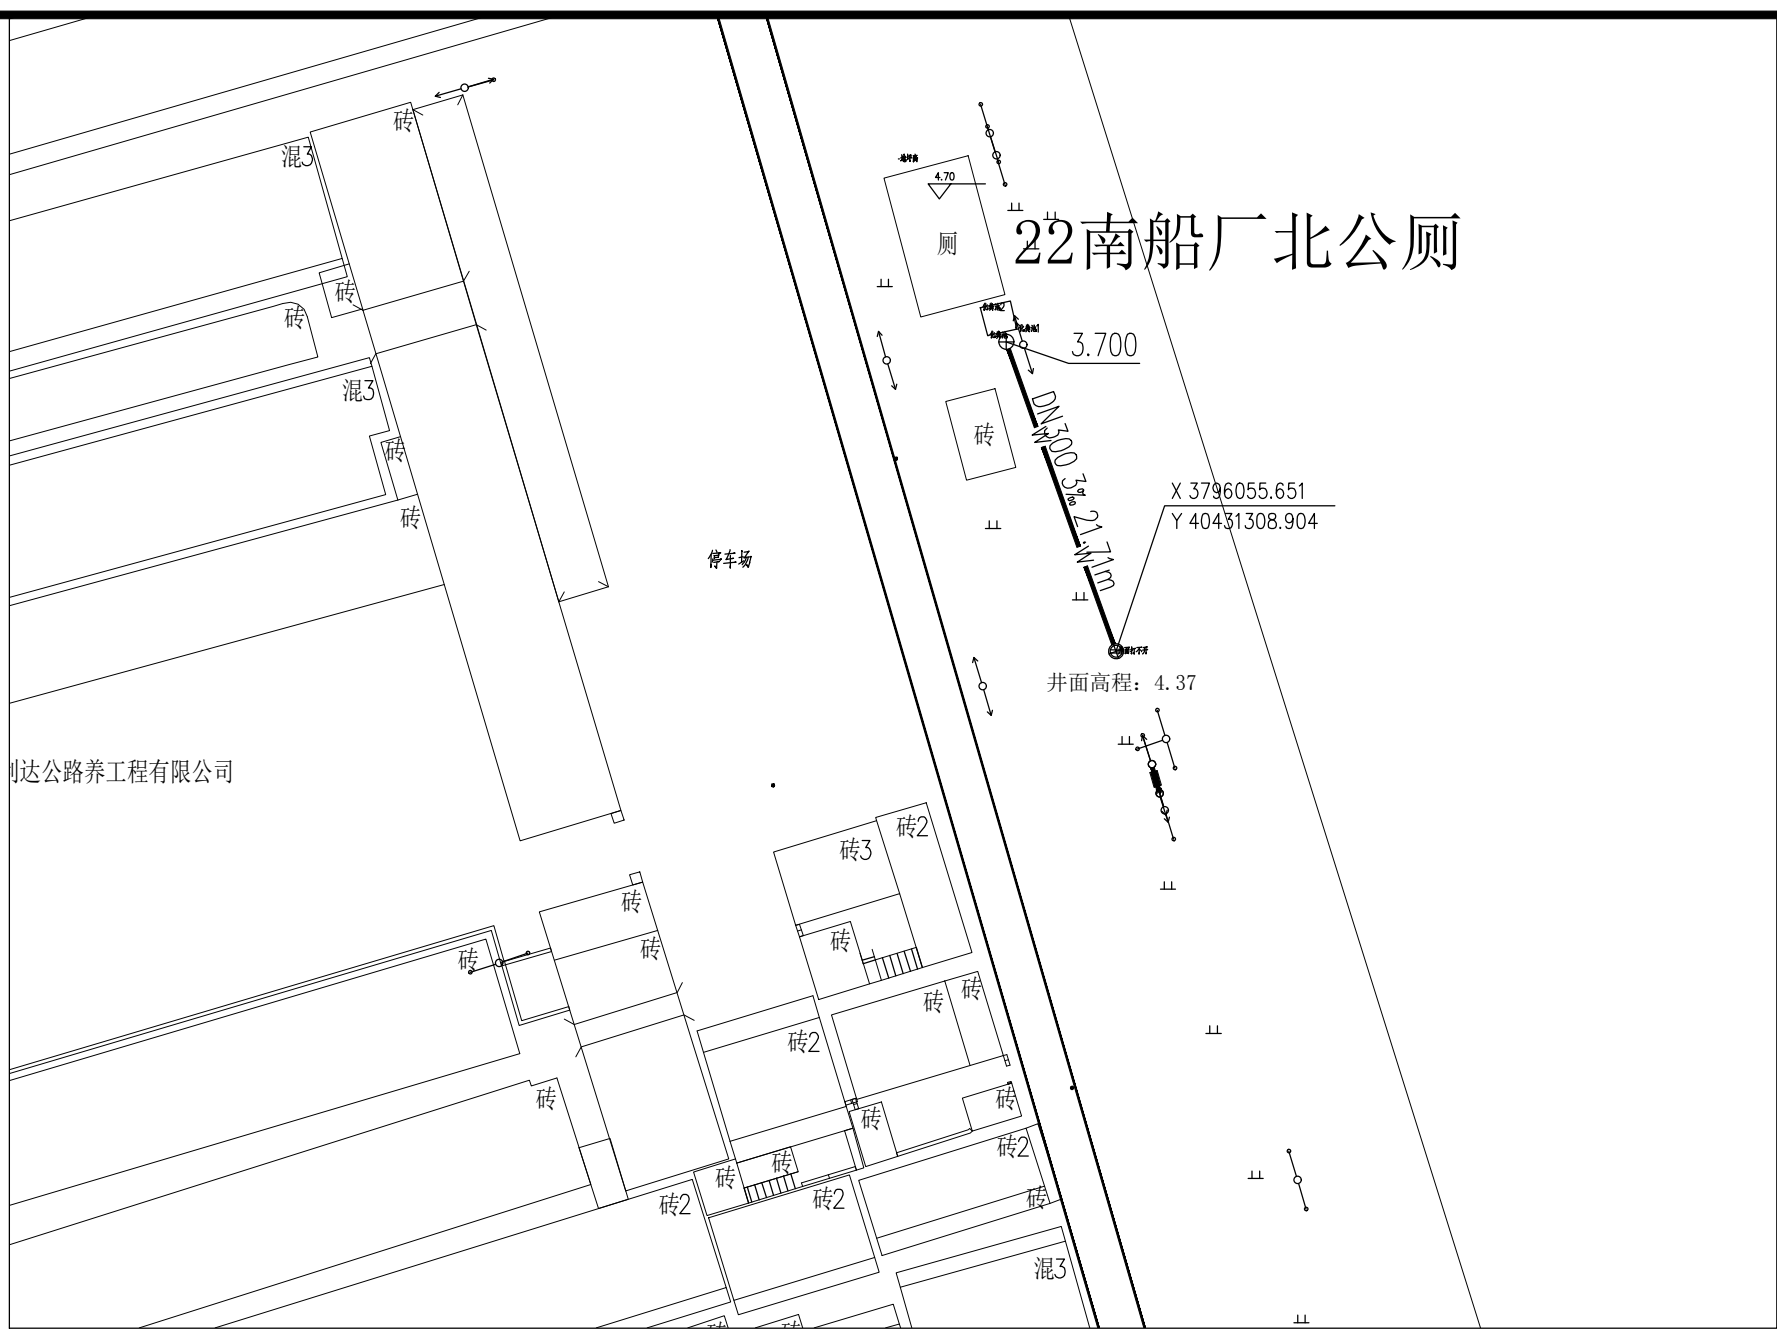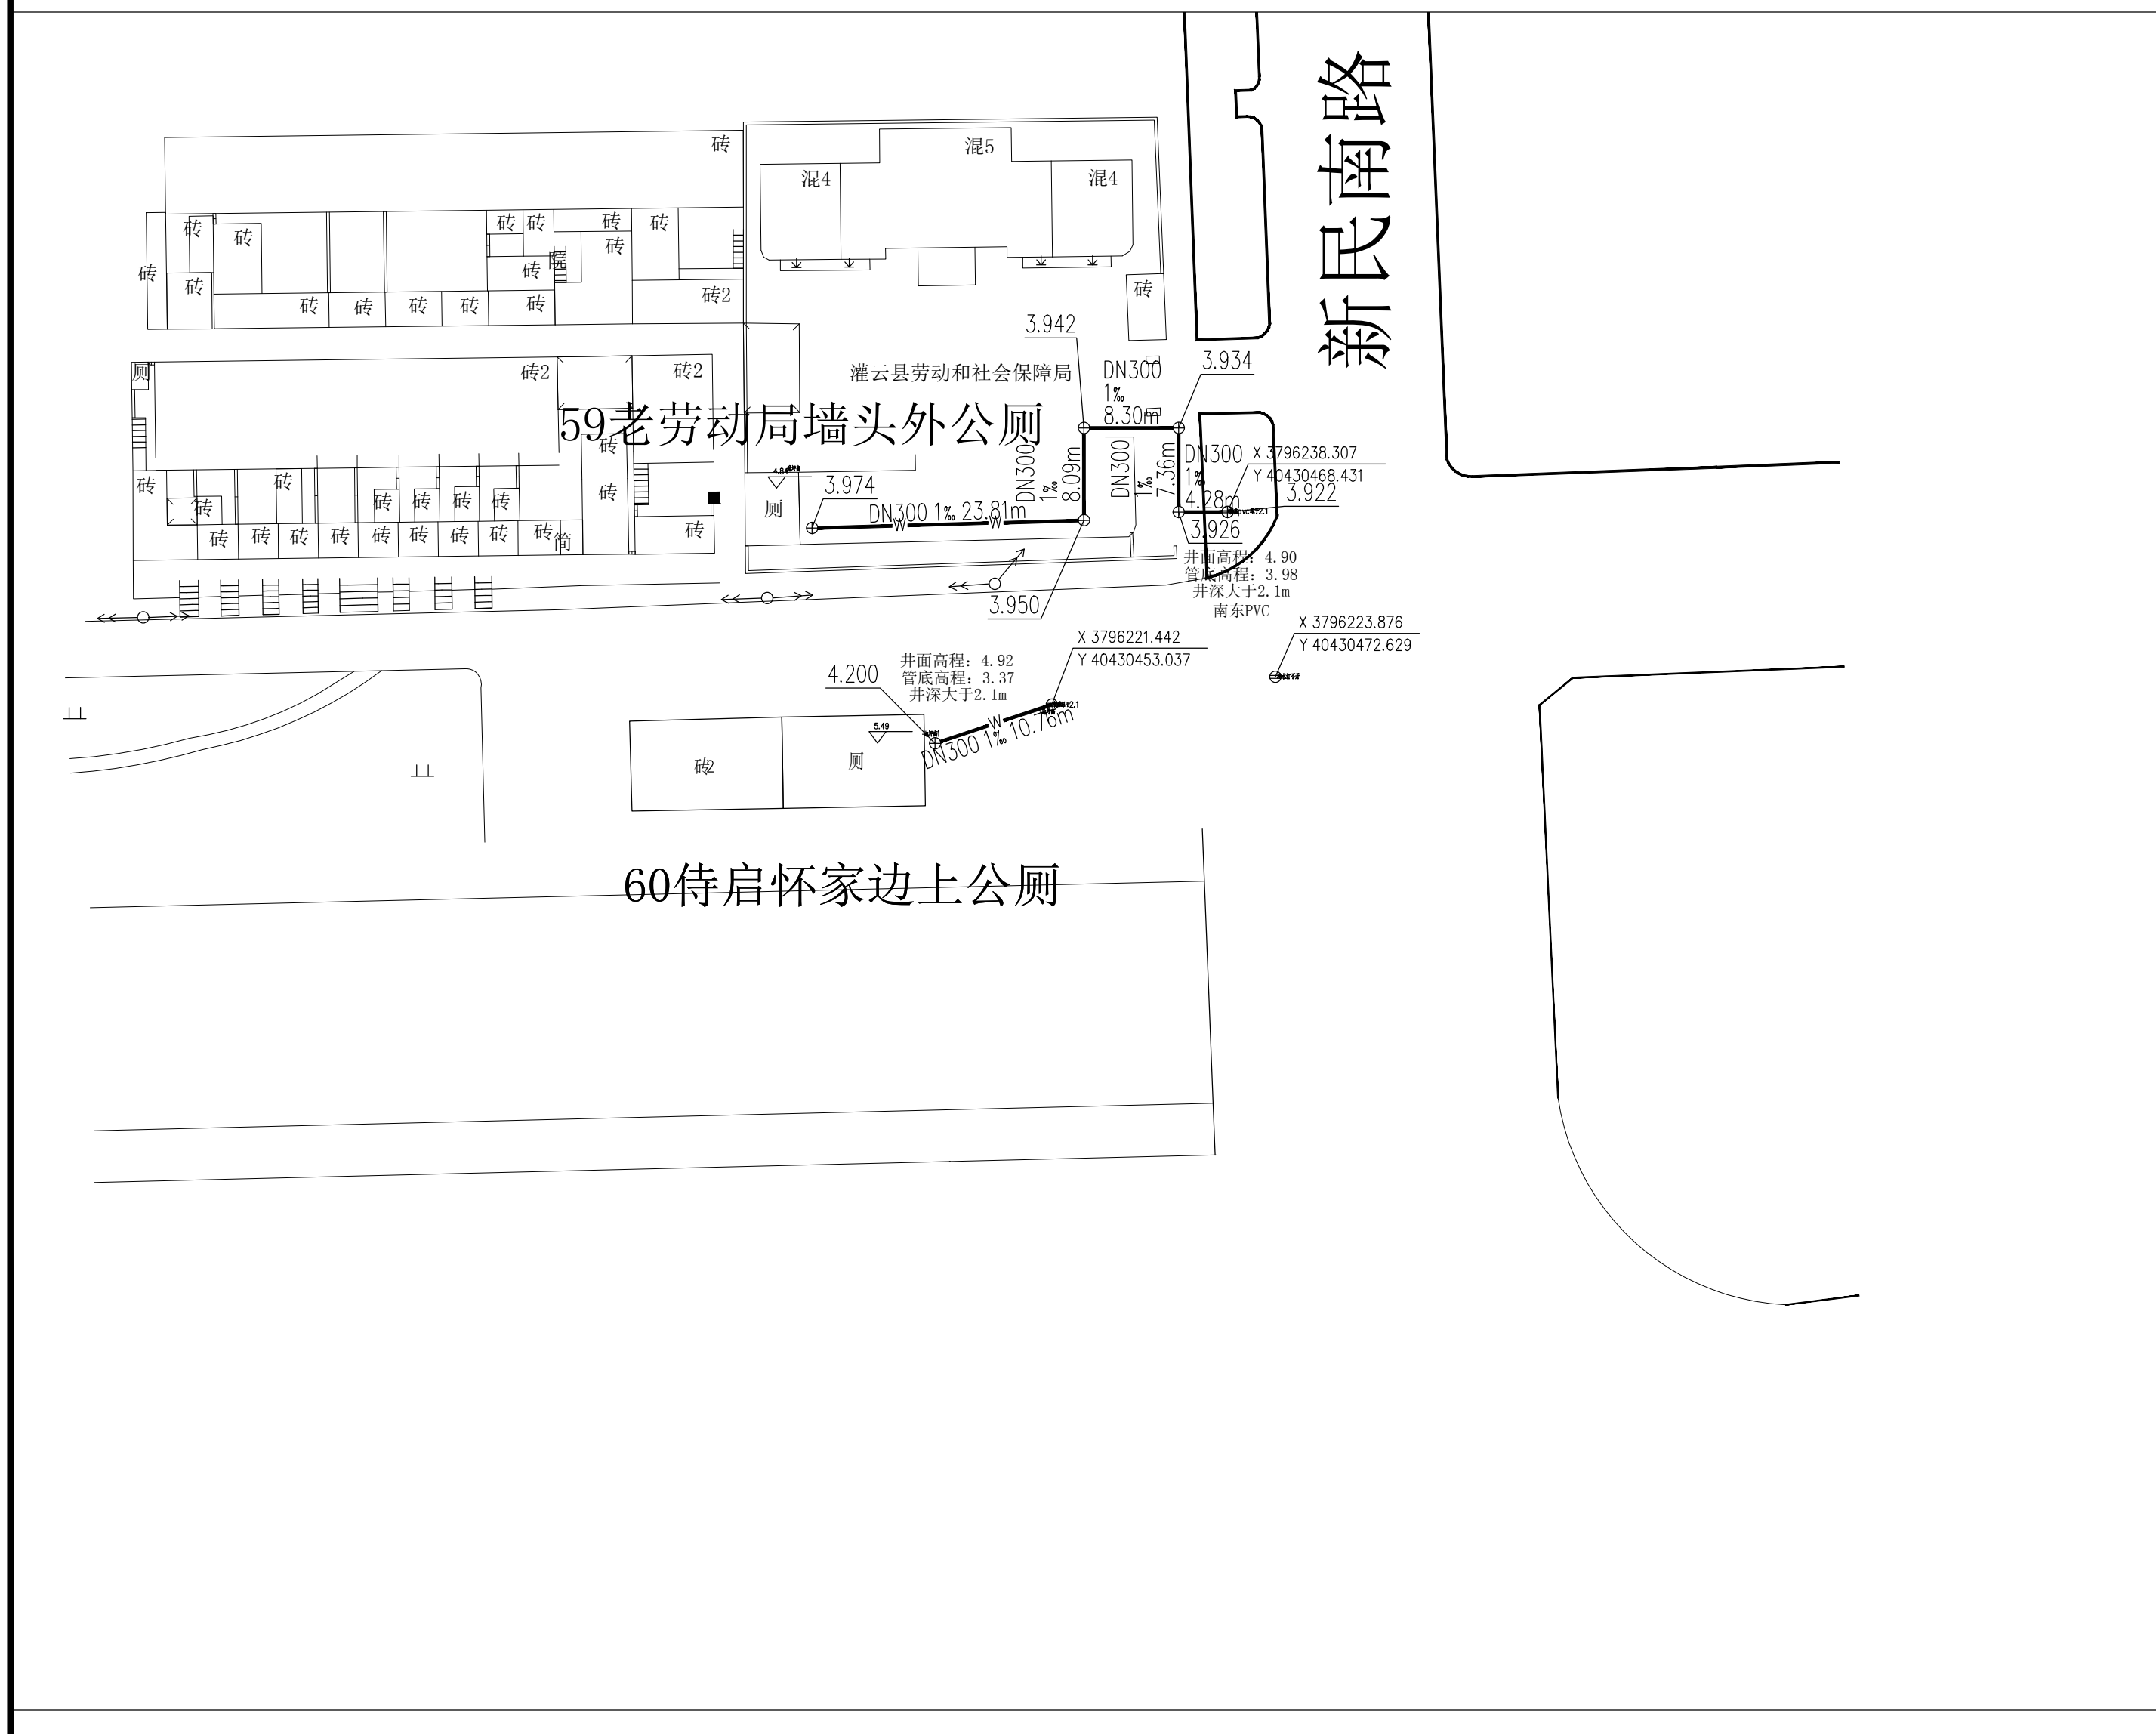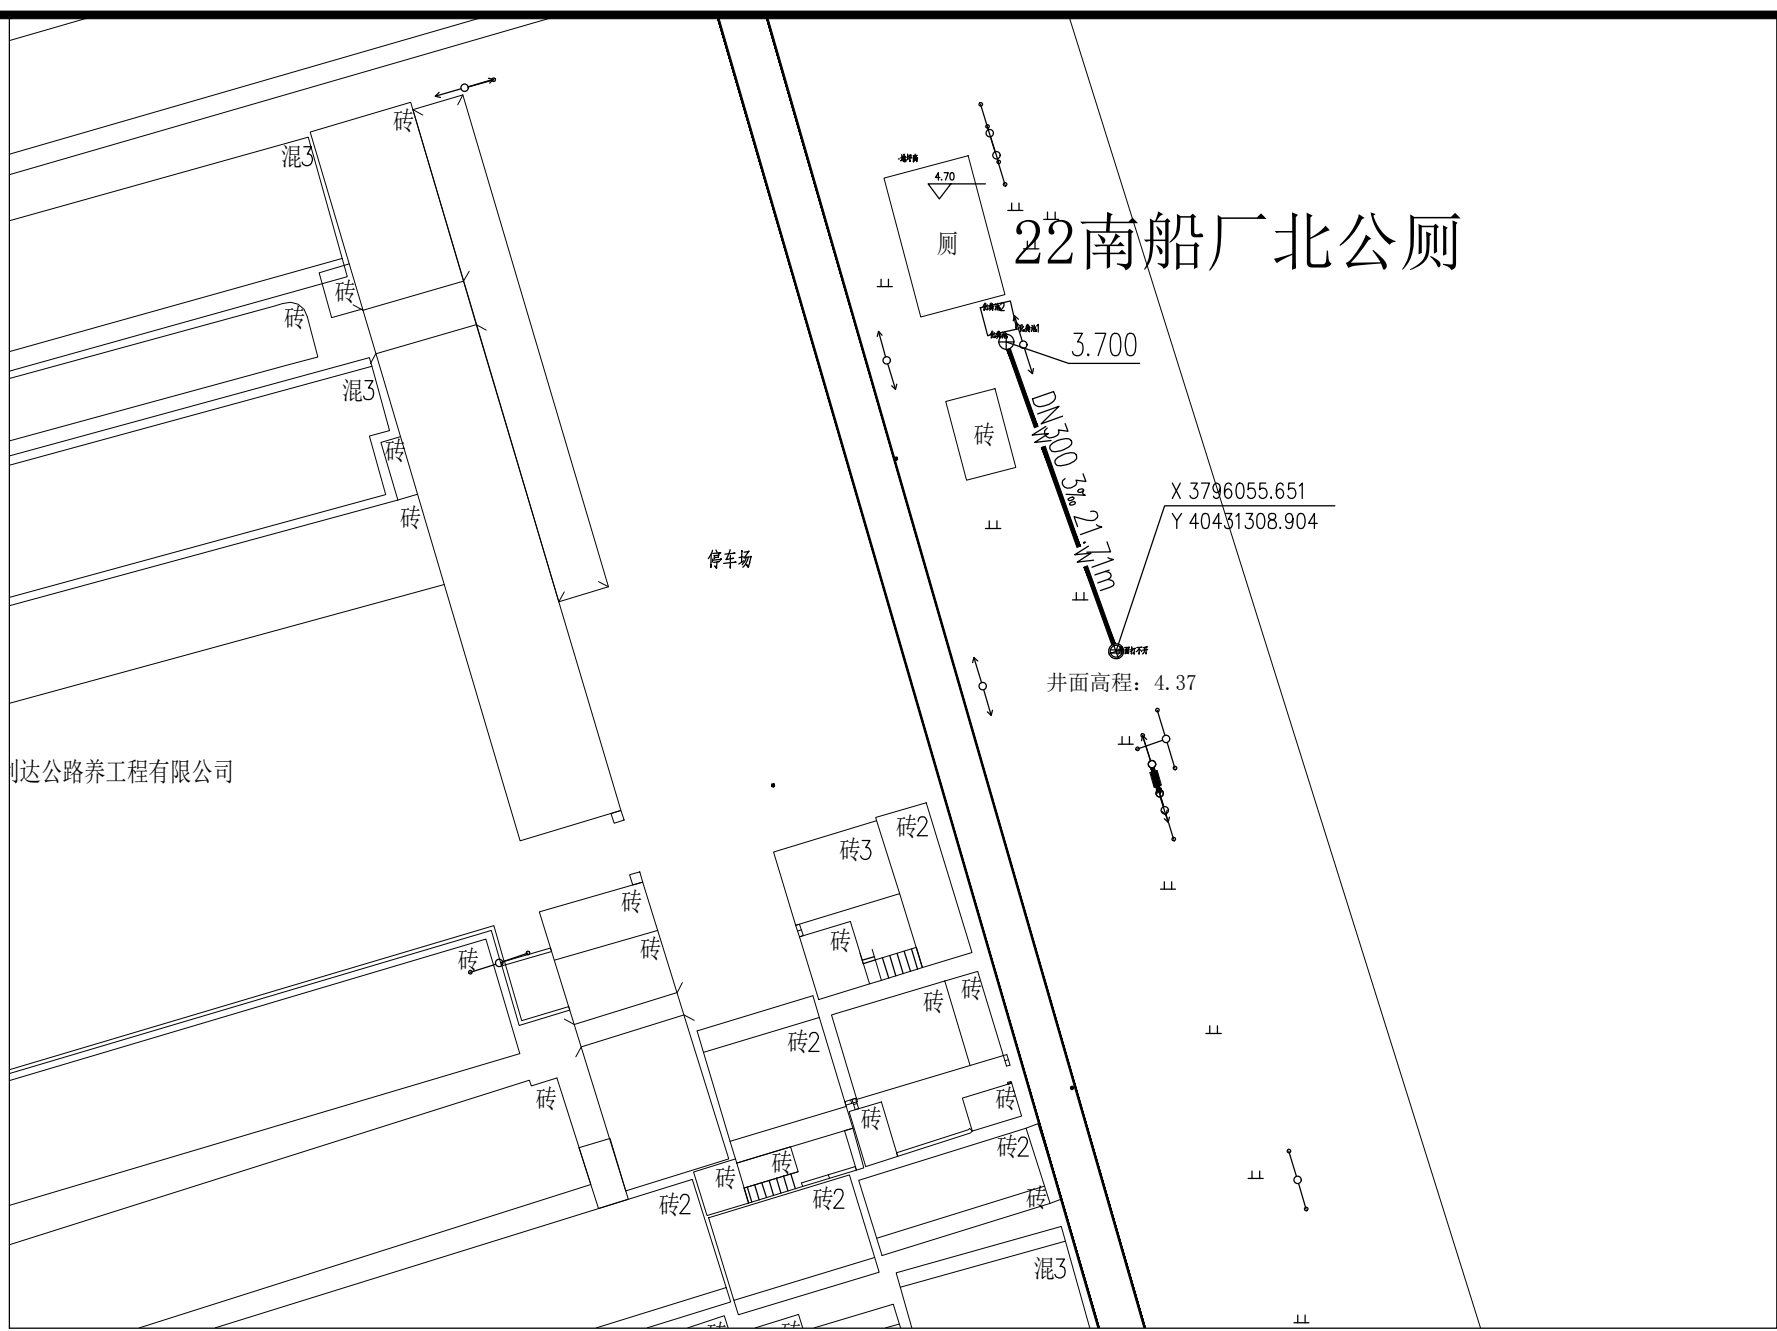

      方圆建筑设计 FANGYUAN ARCHITECTURE DESIGN 建筑行业 (建筑工程) 甲级, 设计证书编号: A23016507 注意: 切勿量度图纸尺寸施工, 以标注尺寸为准, 所用尺寸均须通过放样确定。未经本单位书面许可, 其它单位不得使用、泄露、散布或复制本文件及其资料用于本工程以外的其他地方。本图纸及其相关内容须经图中中心及消防等相关主管部门审查合格后方可使用, 否则, 责任自负。图纸内容如有矛盾, 请联系本单位确认后, 方可实施。施工均以蓝图为准, 电子版不作为施工依据。			
注册师印章区			
出图章盖章区			
签 署 栏			
姓 名		签 名	
批 准	葛恒华		
项目负责人	于利尧		
审 核	蔡敏敏		
复 核	孙 琪		
专业负责人	蔡敏敏		
设 计	孙强强		
制 图			
会 签 栏			
建 筑		电 气	
结 构		暖 通	
给排水			
版次	修改日期	修改原因	
EDITION No.	REVISION DATE	REVISION REASON	
建设单位		CLIENT	
灌云县城市管理局			
项目名称		PROJECT TITLE	
灌云县城区公厕污水管网接入工程			
子项名称		SUB-PRO TITLE	
图 名		DWG TITLE	
室外污水排水平面图			
项目编号	2025-002L	设计阶段	施工图
PROJECT NO.		ISSUE	
出图日期	版次		第一版
DATE	EDITION No.		
2025. 02	图纸编号	水施16	
	DWG NUMBER		



图例：
检查井
1.384
管内底标高
公称直径 坡度 管长
DN300 3% 38.88m
新建污水管
(公称外径De315)
未注明为开挖施工,PE100实壁管,管材壁厚15.0mm
拖拉管施工,PE100实壁管,管材壁厚28.6mm



方圆建筑设计
FANGYUAN ARCHITECTURE DESIGN

建筑行业(建筑工程)甲级, 设计证书编号: A232016507

注意: 切勿直接照图施工, 以标注尺寸为准, 所用尺寸均须通过复核确定, 未经本单位书面许可, 其它单位不得使用、透露、散布或复制本文件及其资料用于本工程以外的其他地方。本图纸及其相关内容须经图审中心及消防等相关主管部门审查合格后方可使用, 否则, 责任自负。图纸内容如有矛盾, 请联系本单位确认后, 方可实施。施工均以蓝图为准, 电子版不作为施工依据。


注册师印章区

出图章盖章区

签 署 栏		
	姓名	签名
批 准	葛恒毕	葛恒毕
项目负责人	于利尧	于利尧
审 核	蔡敏敏	蔡敏敏
复 核	孙 琪	孙琪
专业负责人	蔡敏敏	蔡敏敏
设 计	孙强强	孙强强
制 图		

会 签 栏		
建 筑		电 气
结 构		暖 通
给排水		
版次 EDITION No.	修改日期 REVISION DATE	修改原因 REVISION REASON

建设单位		CLIENT	
灌云县城市管理局			
项目名称		PROJECT TITLE	
灌云县城区公厕污水管网接入工程			
子项名称		SUB-PRO TITLE	
图 名		DWG TITLE	
室外污水排水平面图			
项目编号 PROJECT NO.	2025-002L	设计阶段 DESIGN ISSUE	施工图
出图日期 DATE	2025.02	版次 EDITION No.	第一版
		图纸编号 DWG NUMBER	水施17

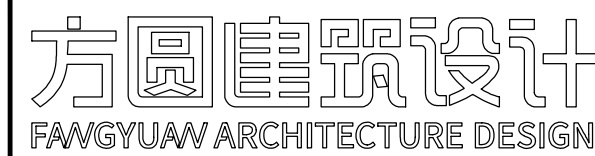


注意：切勿量度图纸尺寸施工，以标注尺寸为准，所用尺寸均须通过放样确定。未经本单位书面许可，其它单位不得进行泄露、散布或复制本文件及其资料用于本工程以外的其他地方。本图纸及其相关内容须经图审中心及消防等相关主管部门审查合格后方可使用，否则，责任自负。图纸内容如有矛盾，请联系本单位确认后，方可实施。施工均以蓝图为准，电子版不作为施工依据。

出图章盖章区

[illegible]

2025.02	图纸编号 DWG NUMBER	水施19
---------	--------------------	------

未注明为开挖施工,PE100实壁管,管材壁厚15.0mm
拖拉管施工,PE100实壁管,管材壁厚28.6mm

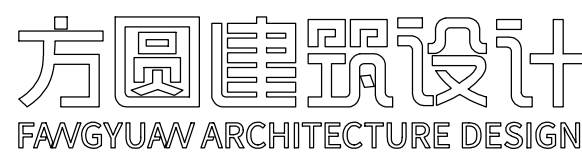

注意：切勿量度图纸尺寸施工，以标注尺寸为准，所用尺寸均须通过放样确定。未经本单位书面许可，其它单位不得使用、泄露、散布或复制本文件及其资料用于本工程以外的其他地方。本图纸及其相关内容须经图审中心和消防等相关主管部门审查合格后方可使用，否则，责任自负。图纸内容如有矛盾，请联系本单位确认后，方可实施。施工均以该图为准，电子版不作为施工依据。

出图章盖章区

[illegible]

出图日期 DATE	版次 EDITION No.	第一版
2025. 02	图纸编号 DWG NUMBER	水施20

