



江苏华亚工程设计研究院 有 限 公 司



甲级设计证书：A232004639
联系电话：0519-81000018

江苏华亚工程设计研究院
有 限 公 司

JIANGSU HUAYA ENGINEERING DESIGN & RESEARCH
INSTITUTE CO. LTD.

盖章区

建设单位	江苏省武进高级中学
项目名称	省武高食堂排水修缮设计项目
设计编号	2503Z04-2
设计阶段	施工图设计
图纸内容	建筑室内装修施工图
编制日期	2025 年 05 月 26 日

建设单位 CLIENT		
江苏省武进高级中学		
项目名称 PROJECT TITLE		
省武高食堂排水修缮设计项目		
设计编号 PROJECT NO.	2503Z04-2	阶段 STAGE
图纸编号 DWG NO.	FW-00	日期 DATE
2025.05		
图纸内容 DRAWING TITLE		
封面		
	实 名 NAME TYPED	签 名 SIGNATURE
项目负责人 PROJECT MANAGER		
专业负责人 DISCIPLINE RESPONSIBLE		
审 核 AUDITED		
校 对 CHECKED		
设 计 DESIGNED		
方案设计 SCHEME DESIGNED		
会 签 CONFIRMED BY		
建 筑 BUILDING		
结 构 STRUCTURE		
给排水 PEMBING DRAINAGE		
电 气 ELECTRICAL		
暖 通 HVAC		

设计单位签章:	项目设计人员:					盖章区:
法定代表人: 张弘刚 签名: _____ 技术总负责人: 高伟国 签名: _____ 项目负责人: 胡贤鹏 签名: _____	建 筑	人员组成	姓名	执业资格	职称	签名
		专业负责人	胡贤鹏	一级注册建筑师	高级建筑师	
		设计人	虞 爽	/	/	
	结 构	专业负责人				
		设计人				
	给 排 水	专业负责人	汪 研	/	工程师	
		设计人	朱勤玉	/	工程师	
	电 气	专业负责人	刘宏锦	/	工程师	
		设计人	杨金平	/	工程师	
	暖 通	专业负责人				
		设计人				

本图凡未盖本单位出图专用章无效：本图设计内容未给本单位盖章不得在其他地方使用：不得复印、翻图、尺寸施工：如有任何不详细事宜，请在施工前与设计师会商。

目 录

序号	图纸名称	图号		图幅	备注	序号	图纸名称	图号		图幅	备注
1	封面	FM-00		A2		41					
2	目录	ML-00		A2		42					
3	建筑设计说明	建施-01		A2		43					
4	一层地沟现状平面图	建施-02		A0		44					
5	一层地沟改造平面图	建施-03		A0		45					
6	二层地沟现状平面图	建施-04		A0		46					
7	二层地沟改造平面图	建施-05		A0		47					
8	三层排水改造平面图	建施-06		A0		48					
9						49					
10						50					
11						51					
12						52					
13						53					
14						54					
15						55					
16						56					
17						57					
18						58					
19						59					
20						60					
21						61					
22						62					
23						63					
24						64					
25						65					
26						66					
27						67					
28						68					
29						69					
30						70					
31						71					
32						72					
33						73					
34						74					
35						75					
36						76					
37						77					
38						78					
39						79					
40						80					



甲级设计证书：A232004639
联系电话：0519-81000018

江苏华亚工程设计研究院
有 限 公 司

JIANGSU HUAYA ENGINEERING DESIGN & RESEARCH
INSTITUTE CO. LTD.

盖章区

建设单位

CLIENT

江苏省武进高级中学

项目名称

PROJECT TITLE

省武高食堂排水修缮设计项目

设计编号

PROJECT NO.

2503Z04-2

阶 段

STAGE

施工图

图纸编号

DWG NO.

ML-00

日 期

DATE

2025.05

图纸内容

DRAWING TITLE

目录

实 名

NAME TYPED

签 名

SIGNATURE

项目负责人

PROJECT MANAGER

专业负责人

DISCIPLINE RESPONSIBLE

审 核

AUDITED

校 对

CHECKED

设 计

DESIGNED

方案设计

SCHEME DESIGNED

会 签

CONFIRMED BY

建 筑

BUILDING

结 构

STRUCTURE

给排水

PLUMBING DRAINAGE


电 气

ELECTRICAL

暖 通

HVAC


本图凡未盖本单位出图专用章无效；本图设计内容未给本单位用章不得在其他地方使用；不得篡改图底尺寸施工；如有任何不详细事宜，请在施工前与设计师会商。

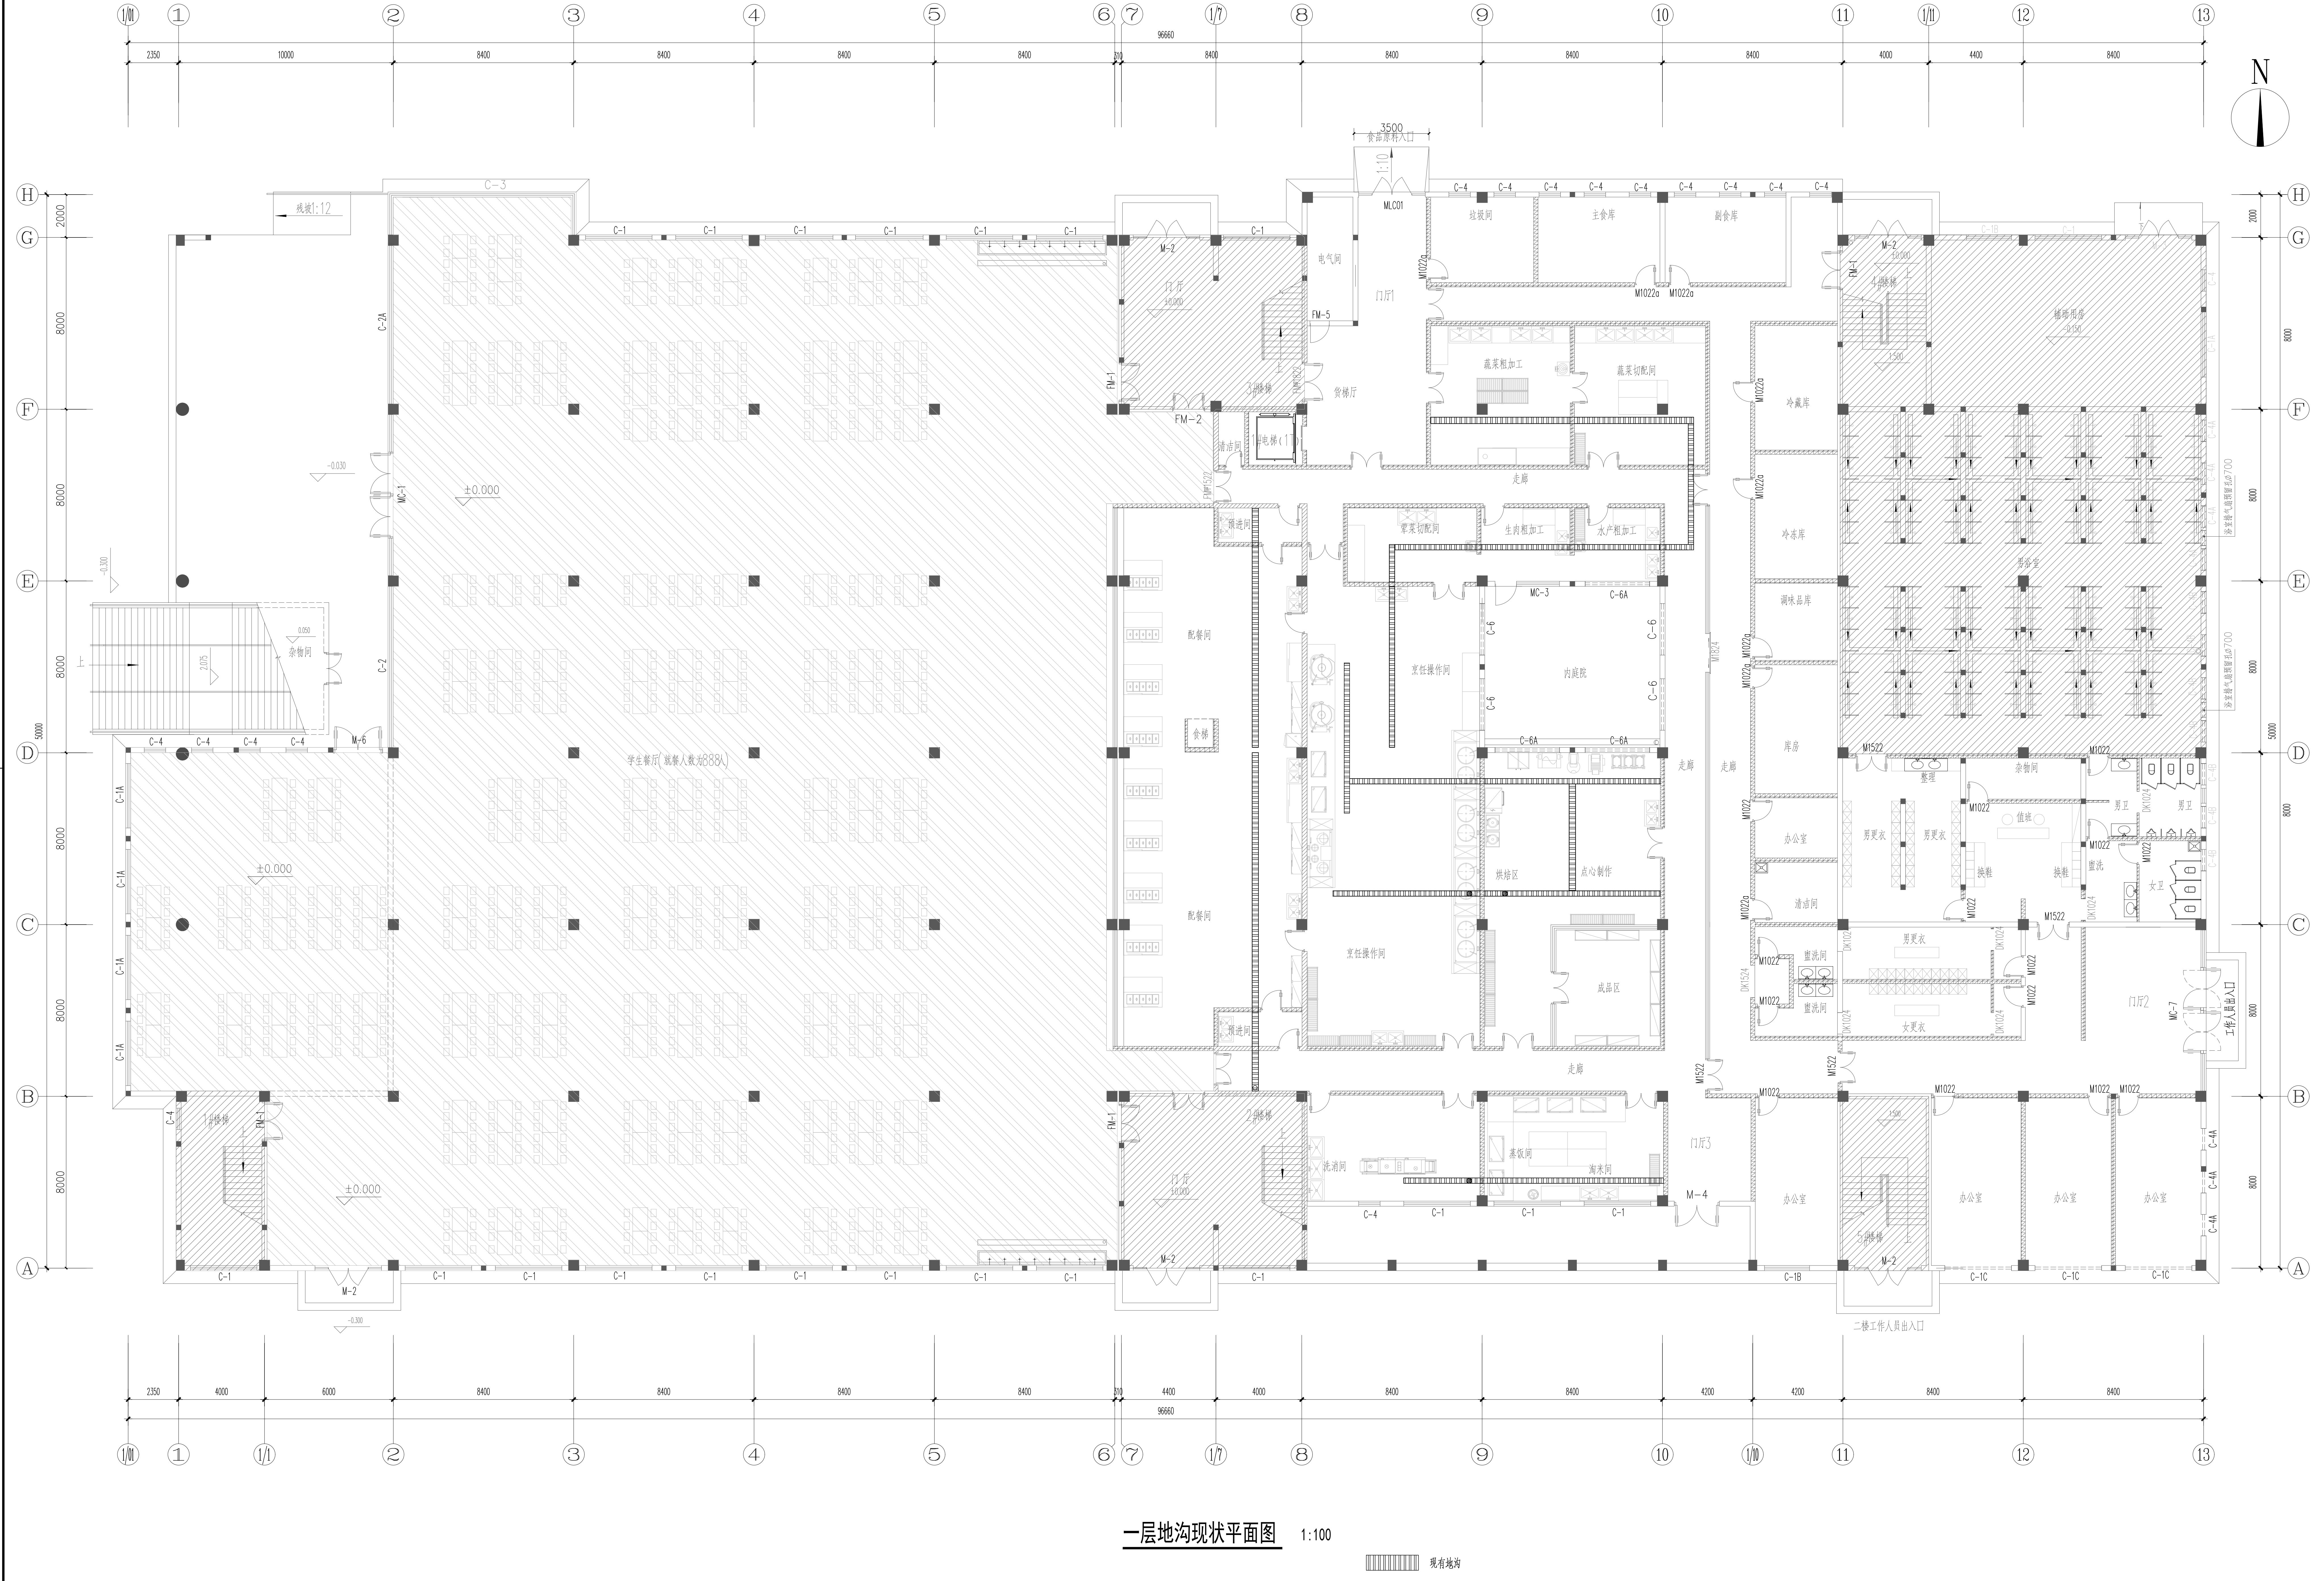


一层地沟现状平面图 1:100

现有地沟

建设单位	江苏省武进高级中学
项目名称	江苏省武进高级中学
设计编号	JSJ2024-2
阶段	施工图
日期	2025.05
设计	设计
审核	审核
专业负责人	专业负责人
校核	校核
校对	校对
设计	设计
方案	方案
名称	名称
结构	结构
给排水	给排水
电气	电气
暖通	暖通

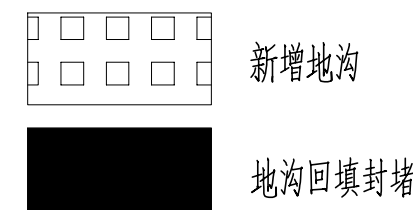



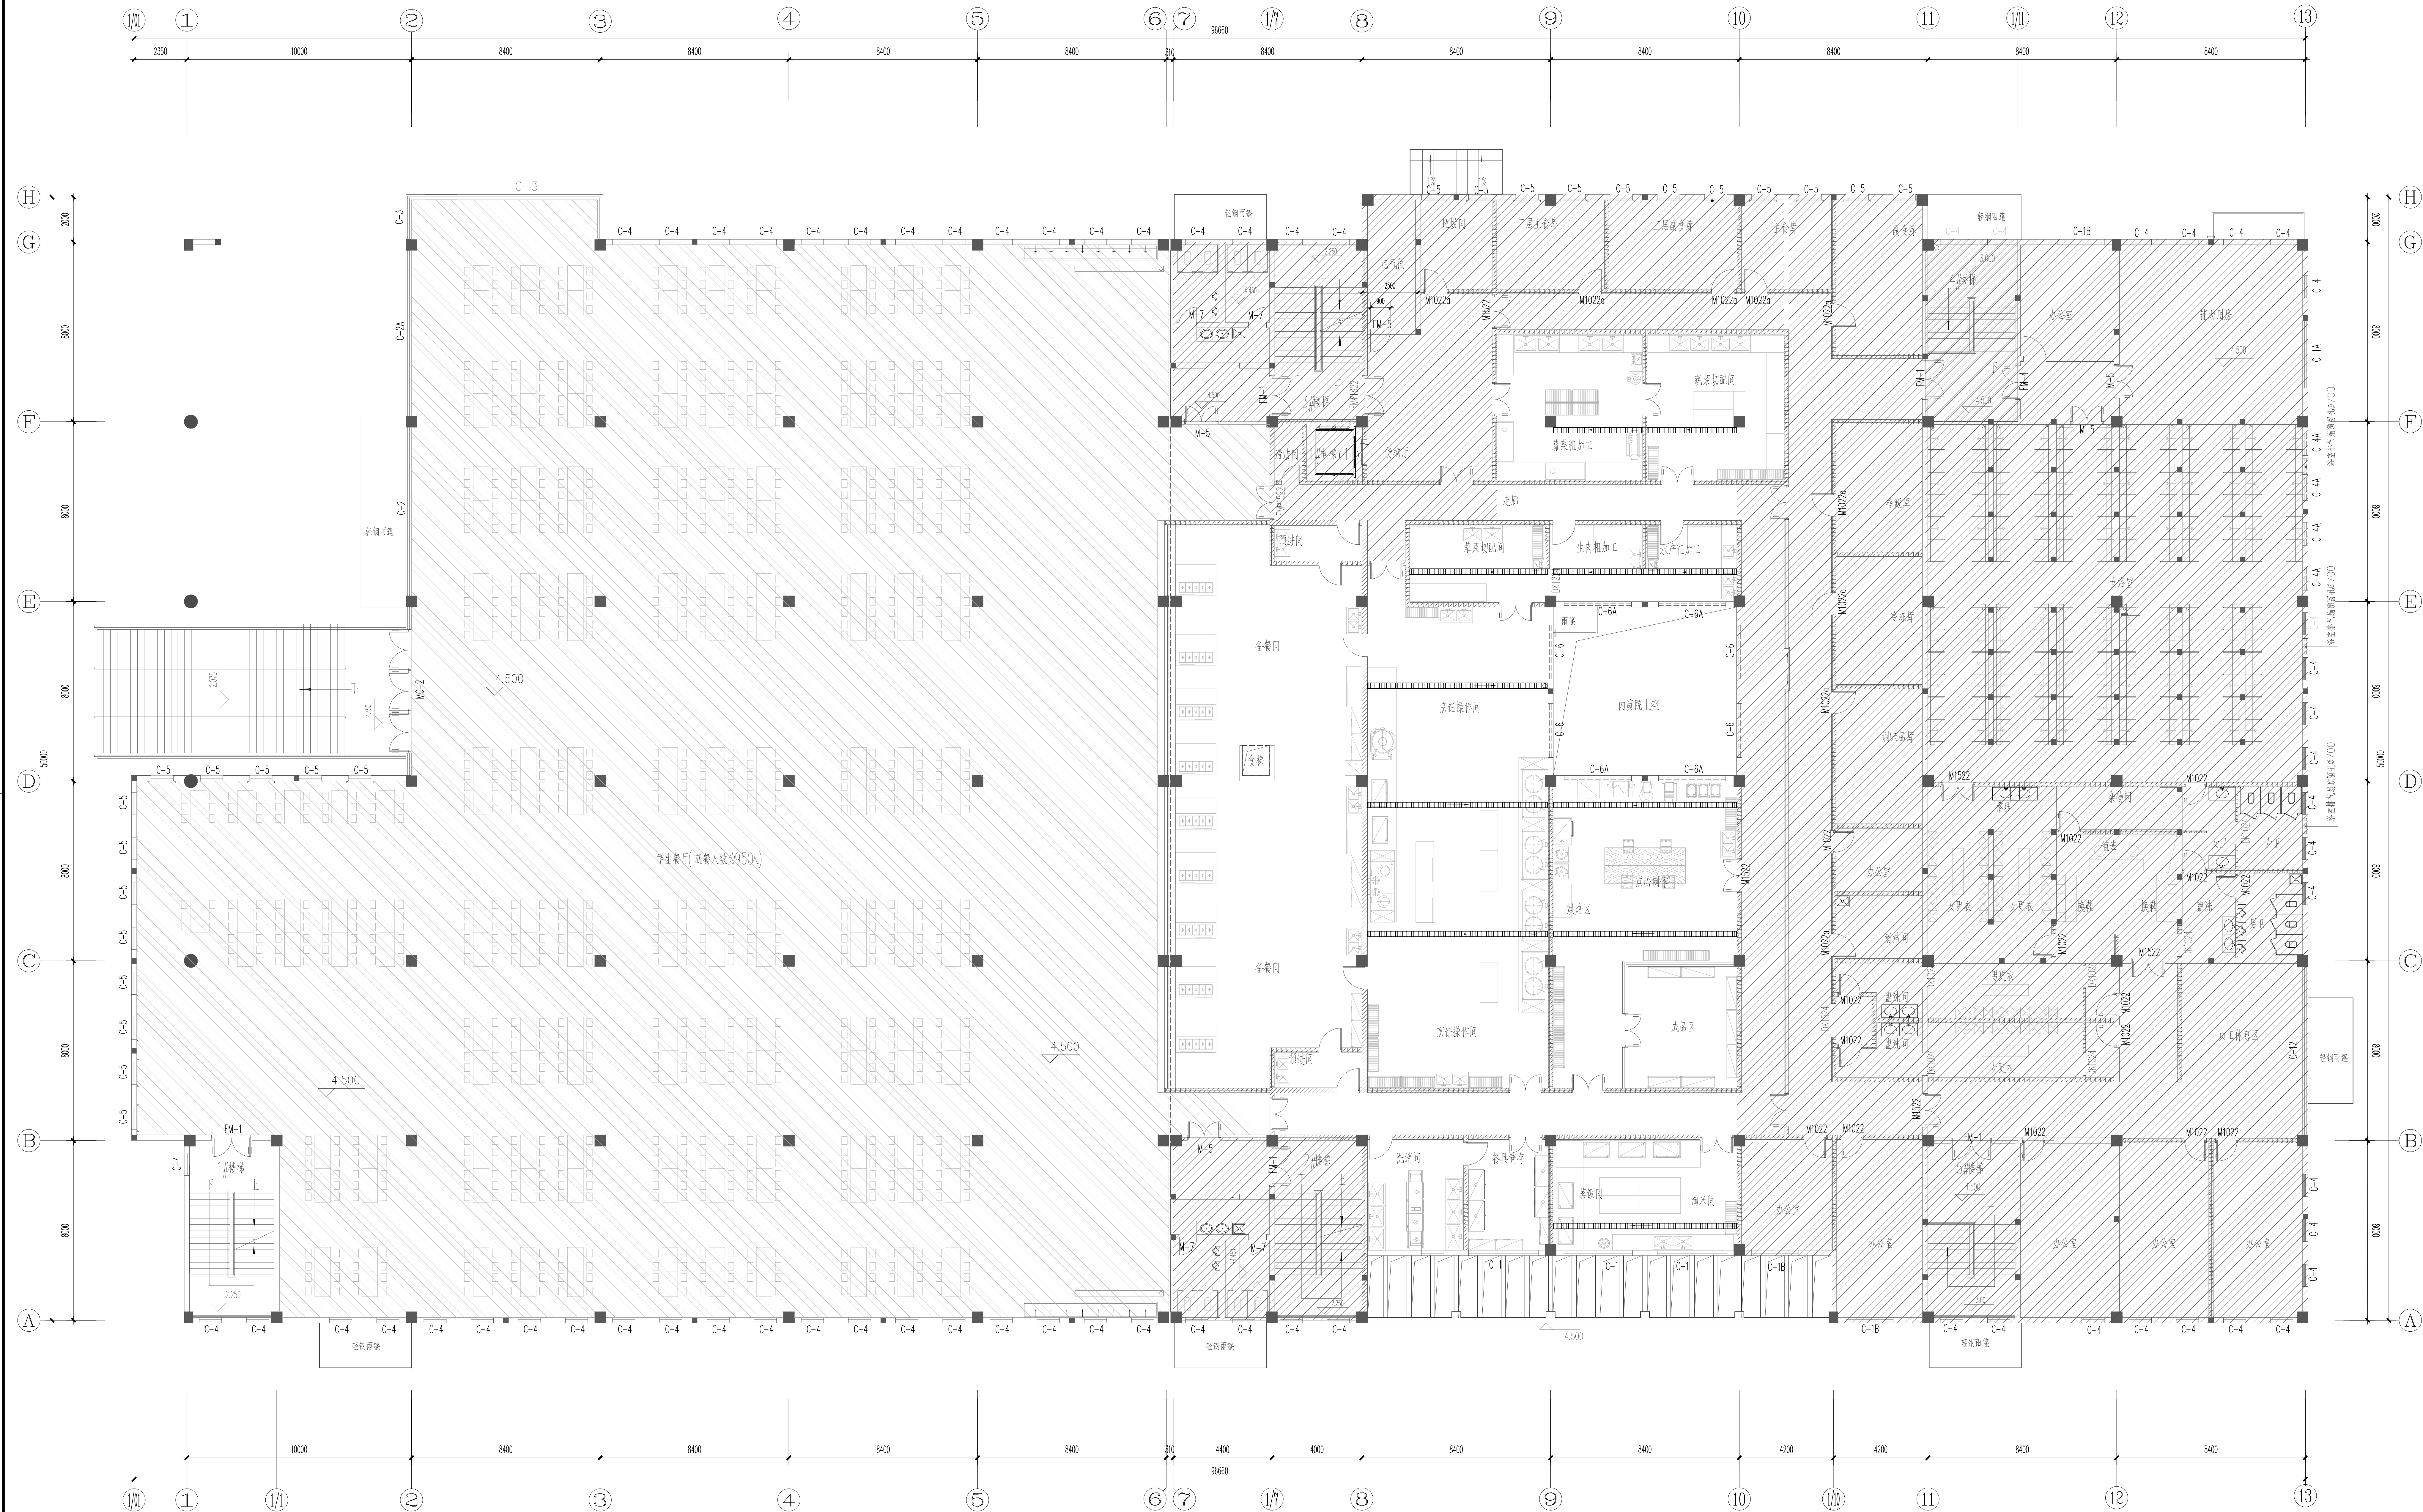


二层地沟改造平面图

1:100

注: 本层改造面积810m²

建设单位		江苏省武进高级中学	
项目名称			
省武高食堂排水修缮设计项目			
设计编号	202304-2	阶段	施工图
图纸编号	建筑	日期	2023.05
图纸内容			
二层地沟改造平面图			
项目负责人	姓 名	姓 名	
专业负责人	姓 名	姓 名	
审 核	姓 名	姓 名	
校 对	姓 名	姓 名	
设 计	姓 名	姓 名	
方案设计	姓 名	姓 名	
会 签	姓 名	姓 名	
建 筑	姓 名	姓 名	
结 构	姓 名	姓 名	
给排水	姓 名	姓 名	
电 气	姓 名	姓 名	
暖 通	姓 名	姓 名	

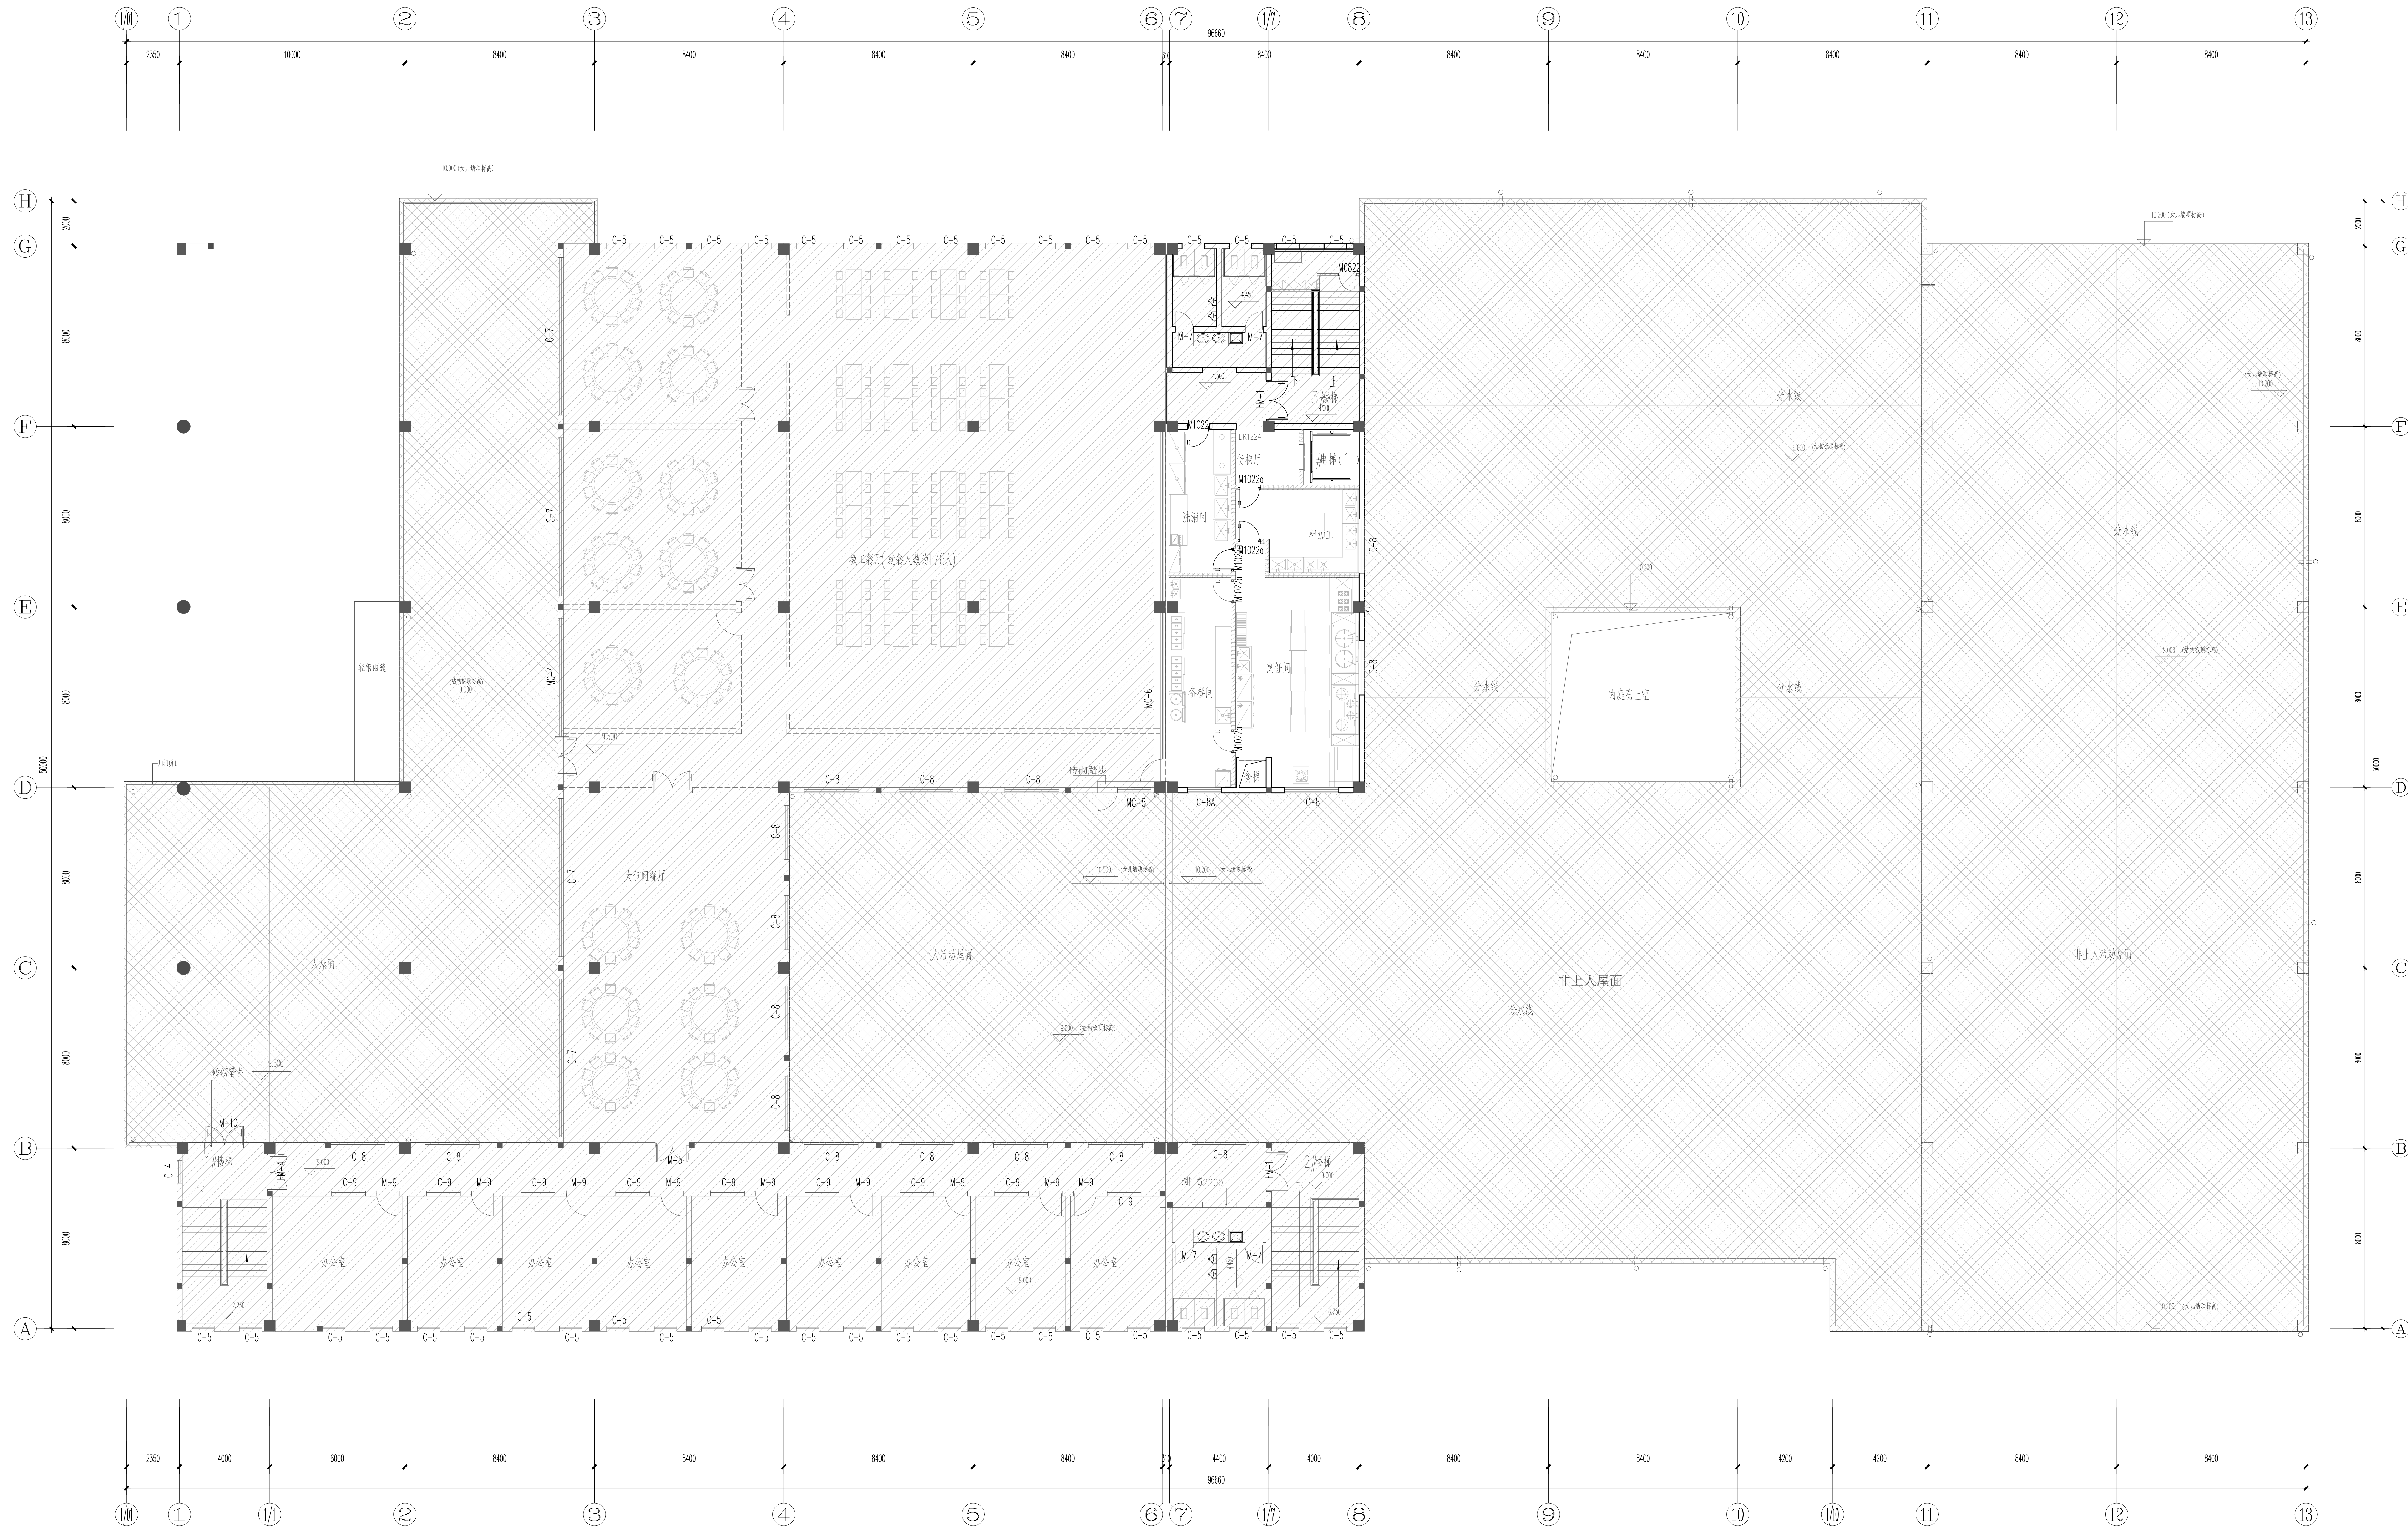

三层排水改造平面图 1:100

注: 本层改造面积140m²

建设单位			江苏省武进高级中学		
项目名称			省武高食堂排水修缮设计项目		
设计编号	202304-2	阶段	施工图	日期	2023.05
图纸编号	排水	专业	排水	日期	2023.05
图纸内容					
三层排水改造平面图					
项目负责人	姓名	姓名	姓名	姓名	姓名
专业负责人	姓名	姓名	姓名	姓名	姓名
审核	姓名	姓名	姓名	姓名	姓名
校对	姓名	姓名	姓名	姓名	姓名
设计	姓名	姓名	姓名	姓名	姓名
方案设计	姓名	姓名	姓名	姓名	姓名
会签	姓名	姓名	姓名	姓名	姓名
建筑	姓名	姓名	姓名	姓名	姓名
结构	姓名	姓名	姓名	姓名	姓名
给排水	姓名	姓名	姓名	姓名	姓名
电气	姓名	姓名	姓名	姓名	姓名
暖通	姓名	姓名	姓名	姓名	姓名