

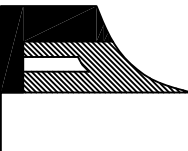




|                                                                                                                                             |  |                                                                                                                                      |
|---------------------------------------------------------------------------------------------------------------------------------------------|--|--------------------------------------------------------------------------------------------------------------------------------------|
| <div> <div>江苏</div> <div>凌翰</div> </div> <div>  </div> |  | <div> <div>设计单位</div> <div>Design Co.</div> </div>                                                                                   |
| <div> <div>江苏凌翰</div> <div>建筑设计有限公司</div> <div>JIANSHU LINGHAN ENGINEERING DESIGN CO.,LTD.</div> </div>                                     |  | <div> <div>资质证书</div> <div>资质等级</div> <div>房屋建筑工程 A23000427</div> <div>电力设计丙级 A23000427</div> <div>建筑装饰内资 乙等内J112009011</div> </div> |
| <div> <div>联系电话</div> <div>025-82835712 0618-67265510</div> </div>                                                                          |  | <div> <div>设计日期</div> <div>Revise Date</div> </div>                                                                                  |
| <div> <div>修改内容</div> <div>Revision Description</div> </div>                                                                                |  |                                                                                                                                      |

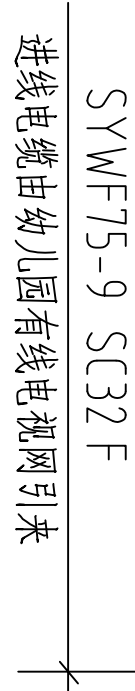

## 有线电视系统图

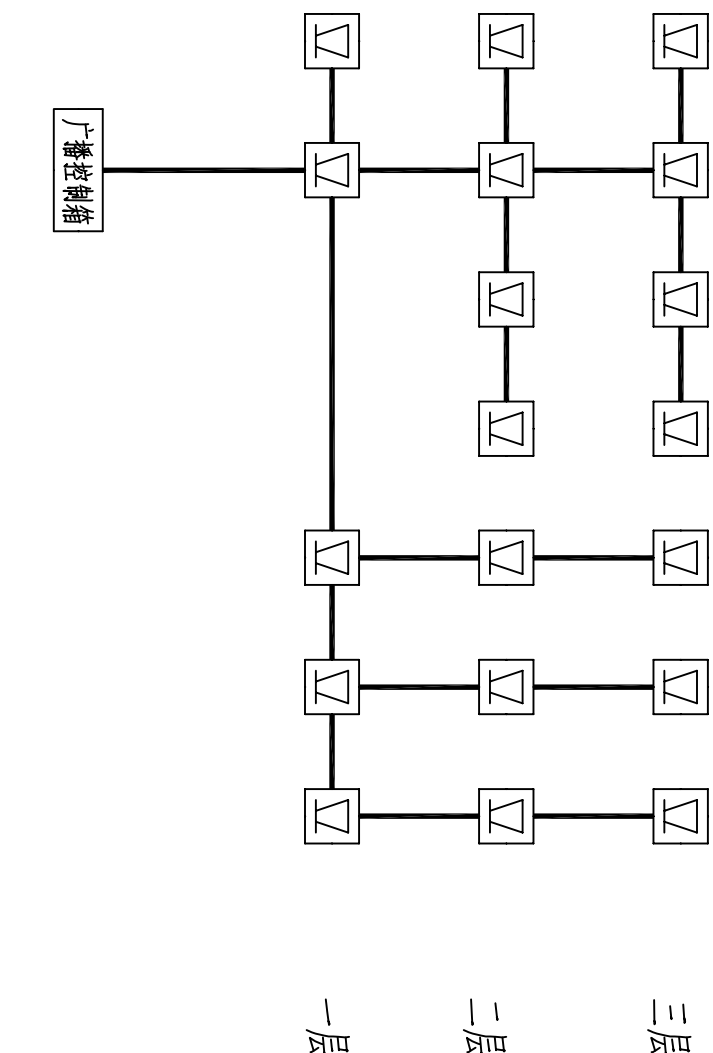

## 广播系统图

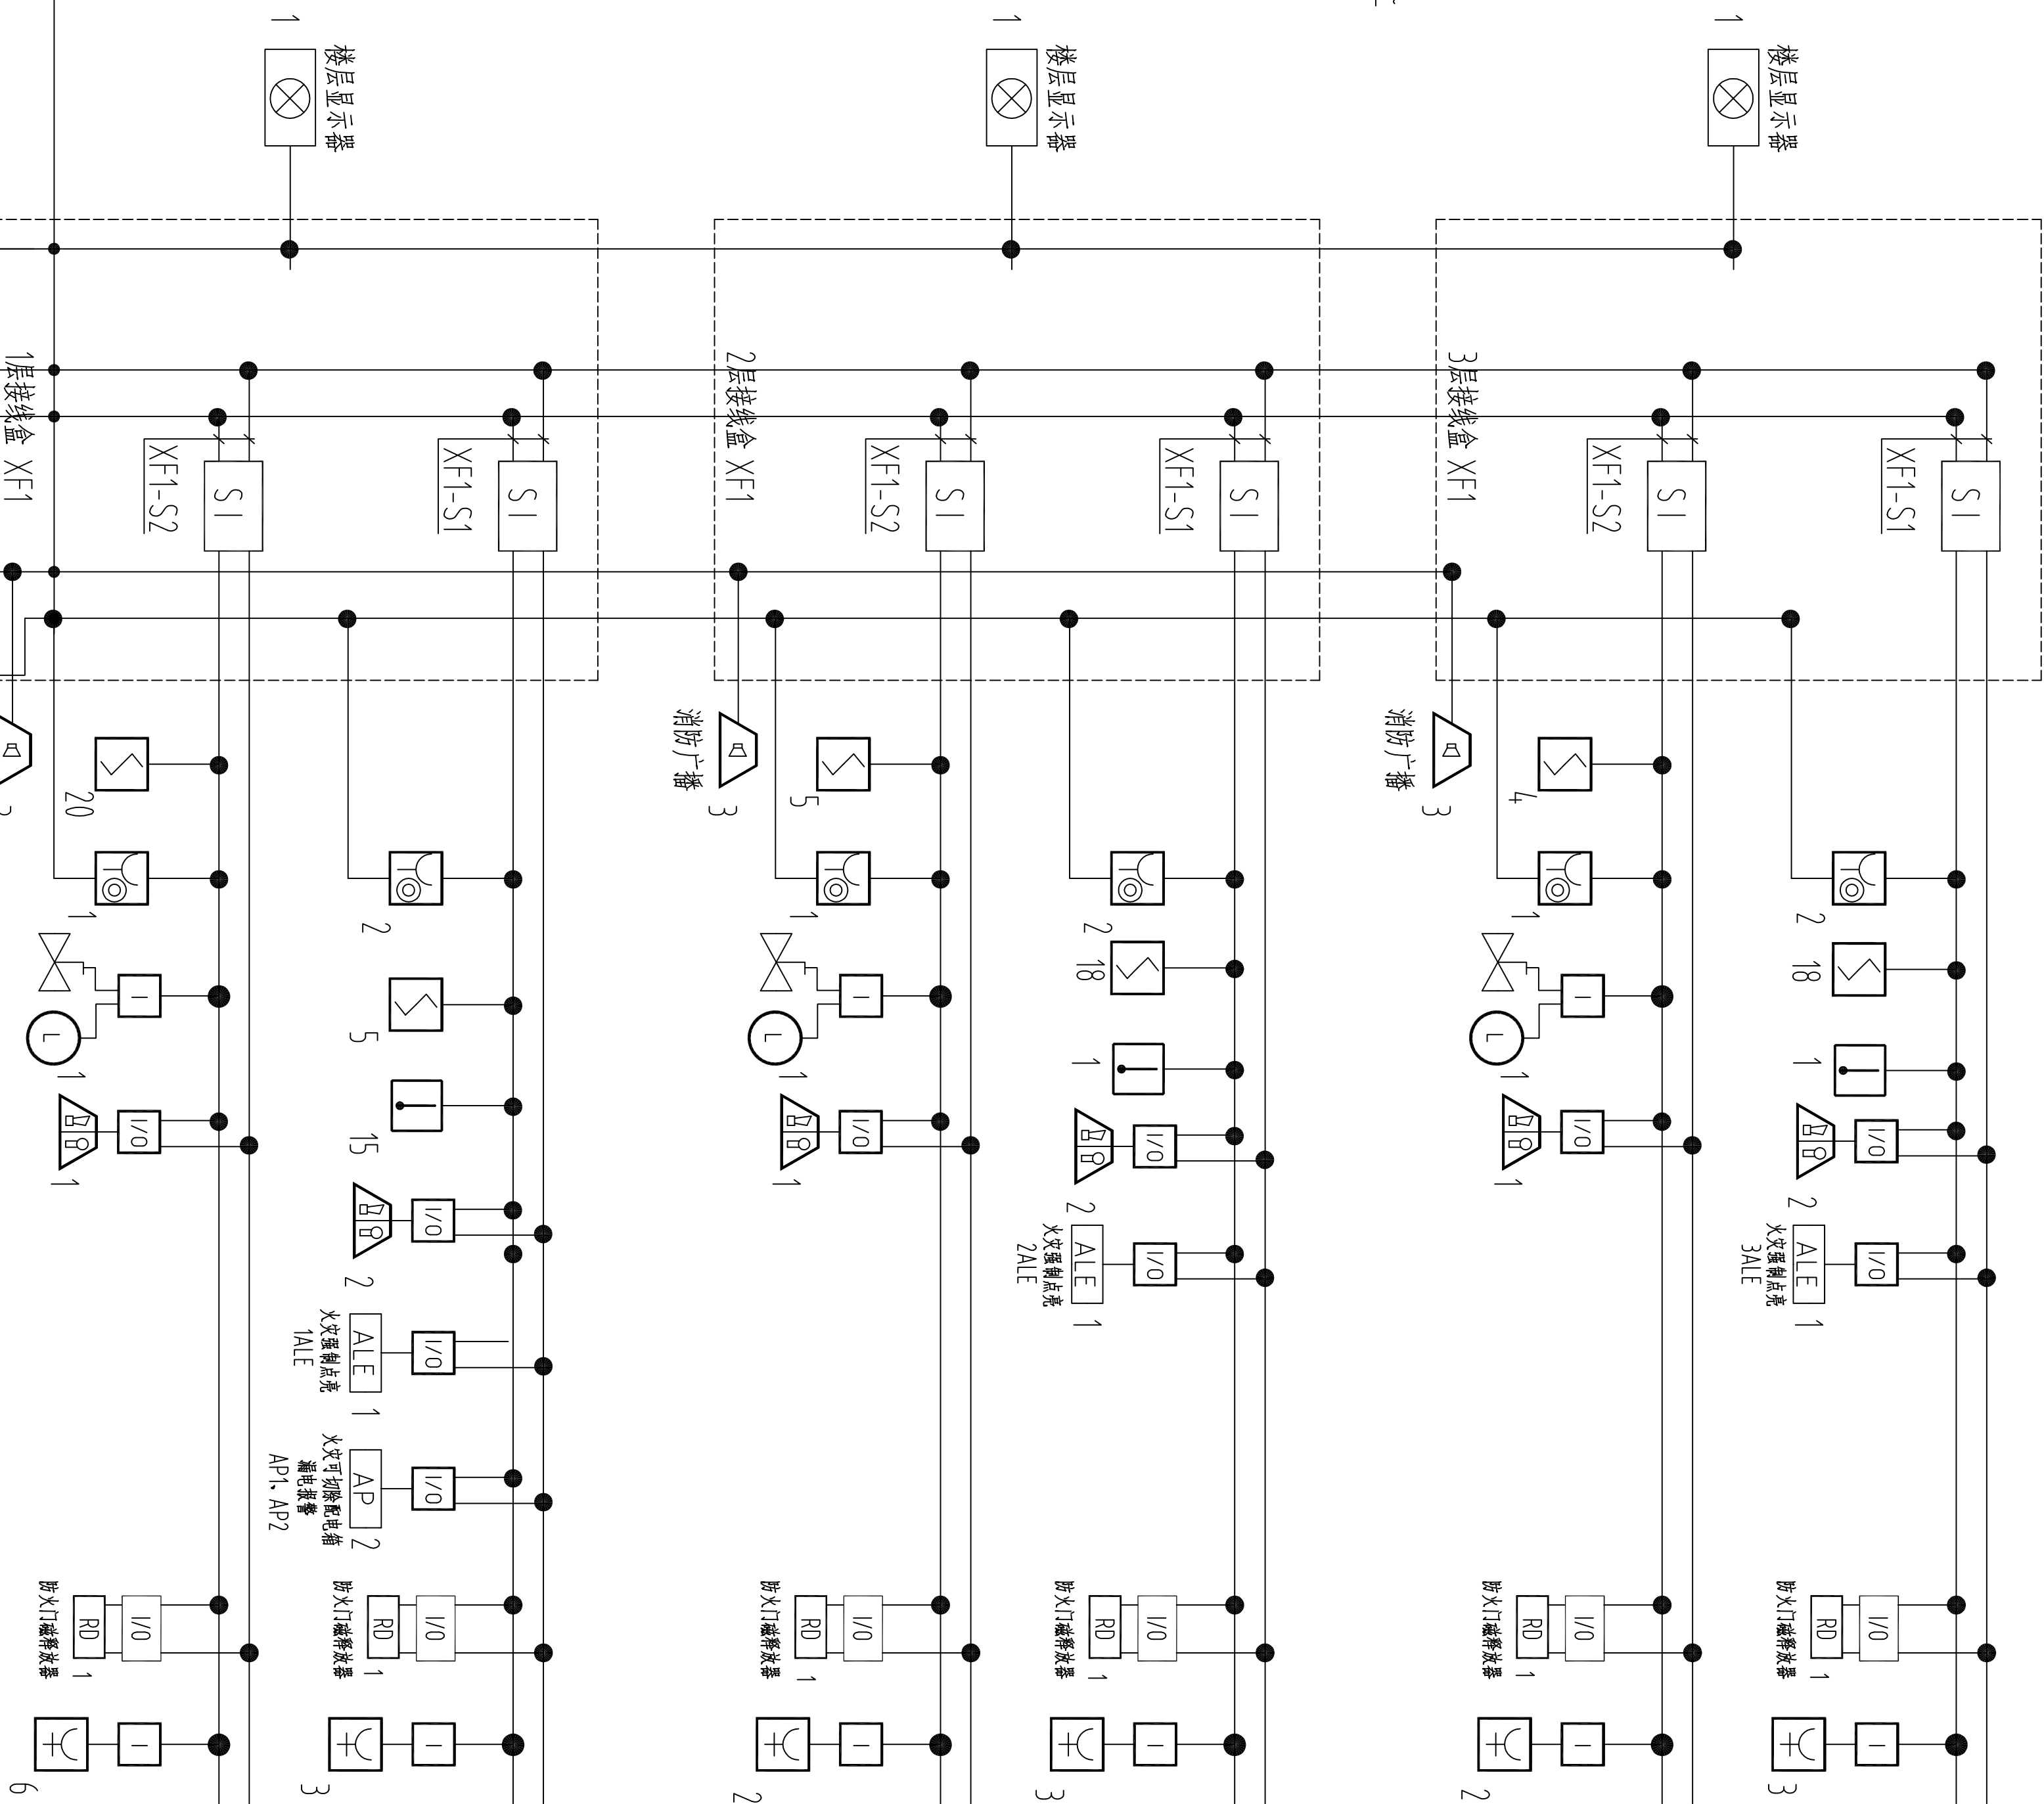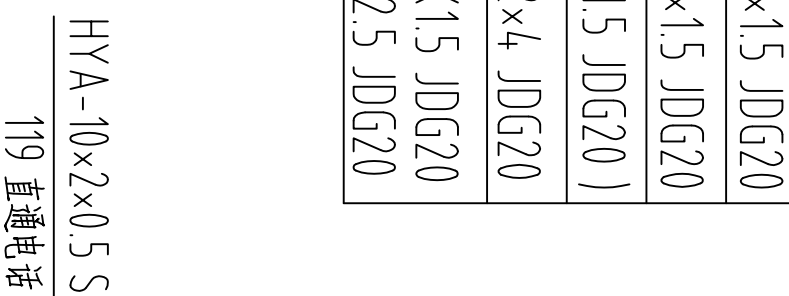


# 消防报警及联动控制系统图

|                                                             |            |                                                                                       |  |
|-------------------------------------------------------------|------------|---------------------------------------------------------------------------------------|--|
| 设计单位<br>Designer Co.                                        |            |  |  |
| 江苏凌翰                                                        |            |                                                                                       |  |
| 工程设计有限公司<br>JIANGSU LINGHAN ENGINEERING DESIGN CO.LTD.      |            |                                                                                       |  |
| 资质等级<br>房屋建筑工程 A230003427<br>电力设计丙级 A230003427              |            |                                                                                       |  |
| 联系地址<br>扬州市内江路 11120099011<br>联系电话 025-8235712 0519-8725510 |            |                                                                                       |  |
| 序号<br>No.                                                   | 日期<br>Date | 修 改 内 容<br>Revision Description                                                       |  |
|                                                             |            |                                                                                       |  |
| 出图专用章<br>Publisher Stamp                                    |            |                                                                                       |  |
|                                                             |            |                                                                                       |  |
| 执业注册章<br>Register Stamp                                     |            |                                                                                       |  |
|                                                             |            |                                                                                       |  |
| 防火专用章<br>Fire Department Stamp                              |            |                                                                                       |  |
|                                                             |            |                                                                                       |  |
| 项目负责人<br>Project Chief                                      | 高静         | 高静                                                                                    |  |
| 专业负责人<br>Specialist Chief                                   | 高静         | 高静                                                                                    |  |
| 校 核<br>Reviewer                                             | 高静         | 高静                                                                                    |  |
| 设 计<br>Designer                                             | 冒如玉        | 冒如玉                                                                                   |  |
| 制 图<br>Drawer                                               | 杨亚花        | 杨亚花                                                                                   |  |
| 图纸名称<br>Drawing Name                                        |            |                                                                                       |  |
| 低压配电及弱电消防系统图                                                |            |                                                                                       |  |
| 设计号<br>Designing Number                                     | LK41134    |                                                                                       |  |
| 图 别<br>Category                                             | 电缆         |                                                                                       |  |
| 图 号<br>Picture Number                                       | 5/16(B)    |                                                                                       |  |
| 版 次<br>Issue                                                | 第一版        |                                                                                       |  |
| 日 期<br>Date                                                 | 2016.02    |                                                                                       |  |
| 建设单位<br>Construction Unit                                   |            |                                                                                       |  |
| 赣榆县（区）厉庄镇人民政府                                               |            |                                                                                       |  |
| 工程名称<br>Project Name                                        |            |                                                                                       |  |
| 赣榆县（区）厉庄镇人民政府                                               |            |                                                                                       |  |



|    |    |     |    |
|----|----|-----|----|
| 姓名 | 日期 | 姓名  | 日期 |
| 专业 |    | 专业  |    |
| 总图 |    | 给排水 |    |
| 建筑 |    | 电气  |    |
| 结构 |    | 暖通  |    |

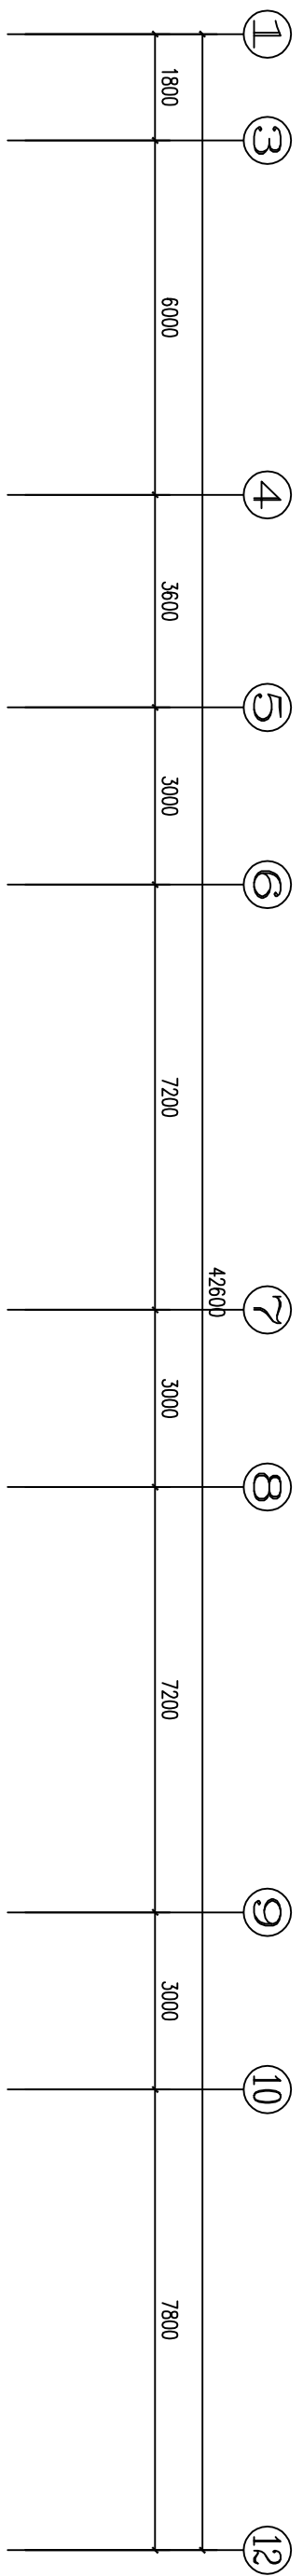


|   |     |                                  |          |
|---|-----|----------------------------------|----------|
| U | WL1 | WDZN-BYJ-2x2.5+PE2.5 JDG20 F W.C | 二层应急照明回路 |
| V | WL2 | WDZN-BYJ-2x2.5+PE2.5 JDG20 F W.C | 二层疏散照明回路 |

PZ30  
2AL-E

联系电话 025-83255712 0518-87255510

| 序号  | 日期   | 修改内容                 |
|-----|------|----------------------|
| No. | Date | Revision Description |


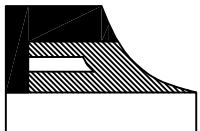


江苏  
凌翰  
工程设计有限公司


JIANGSU LINGHAN ENGINEERING DESIGN CO.,LTD.  
资质等级 房屋建筑工程 423003427  
电力设计甲级 423003427  
建筑装饰甲级 工程J11120090011

|   |      |                                  |        |
|---|------|----------------------------------|--------|
| U | WL1  | WDZN-BYJ-2x4+PE4 PVC20 F W.C     | 在次空槽敷设 |
| V | WL2  | WDZN-BYJ-2x4+PE4 PVC20 F W.C     | 悬挂式控制柜 |
| W | WL3  | WDZN-BYJ-2x2.5+PE2.5 PVC20 F W.C | 照明回路   |
| U | WL4  | WDZN-BYJ-2x2.5+PE2.5 PVC20 F W.C | 普通插座   |
| V | WL5  | WDZN-BYJ-2x2.5+PE2.5 PVC20 F W.C | 照明回路   |
| W | WL6  | WDZN-BYJ-2x2.5+PE2.5 PVC20 F W.C | 普通插座   |
| U | WL7  | WDZN-BYJ-2x4+PE4 PVC20 F W.C     | 悬挂式控制柜 |
| V | WL8  | WDZN-BYJ-2x2.5+PE2.5 PVC20 F W.C | 普通插座   |
| W | WL9  | WDZN-BYJ-2x2.5+PE2.5 PVC20 F W.C | 照明回路   |
| U | WL10 | WDZN-BYJ-2x4+PE4 PVC20 F W.C     | 在次空槽敷设 |

PZ30  
2AL-20kW

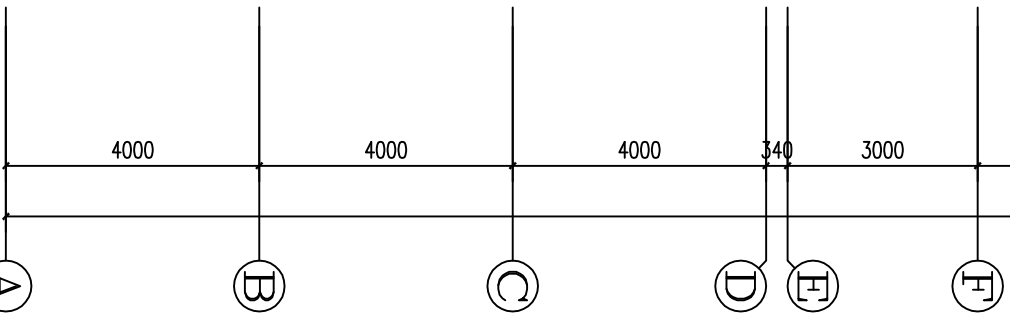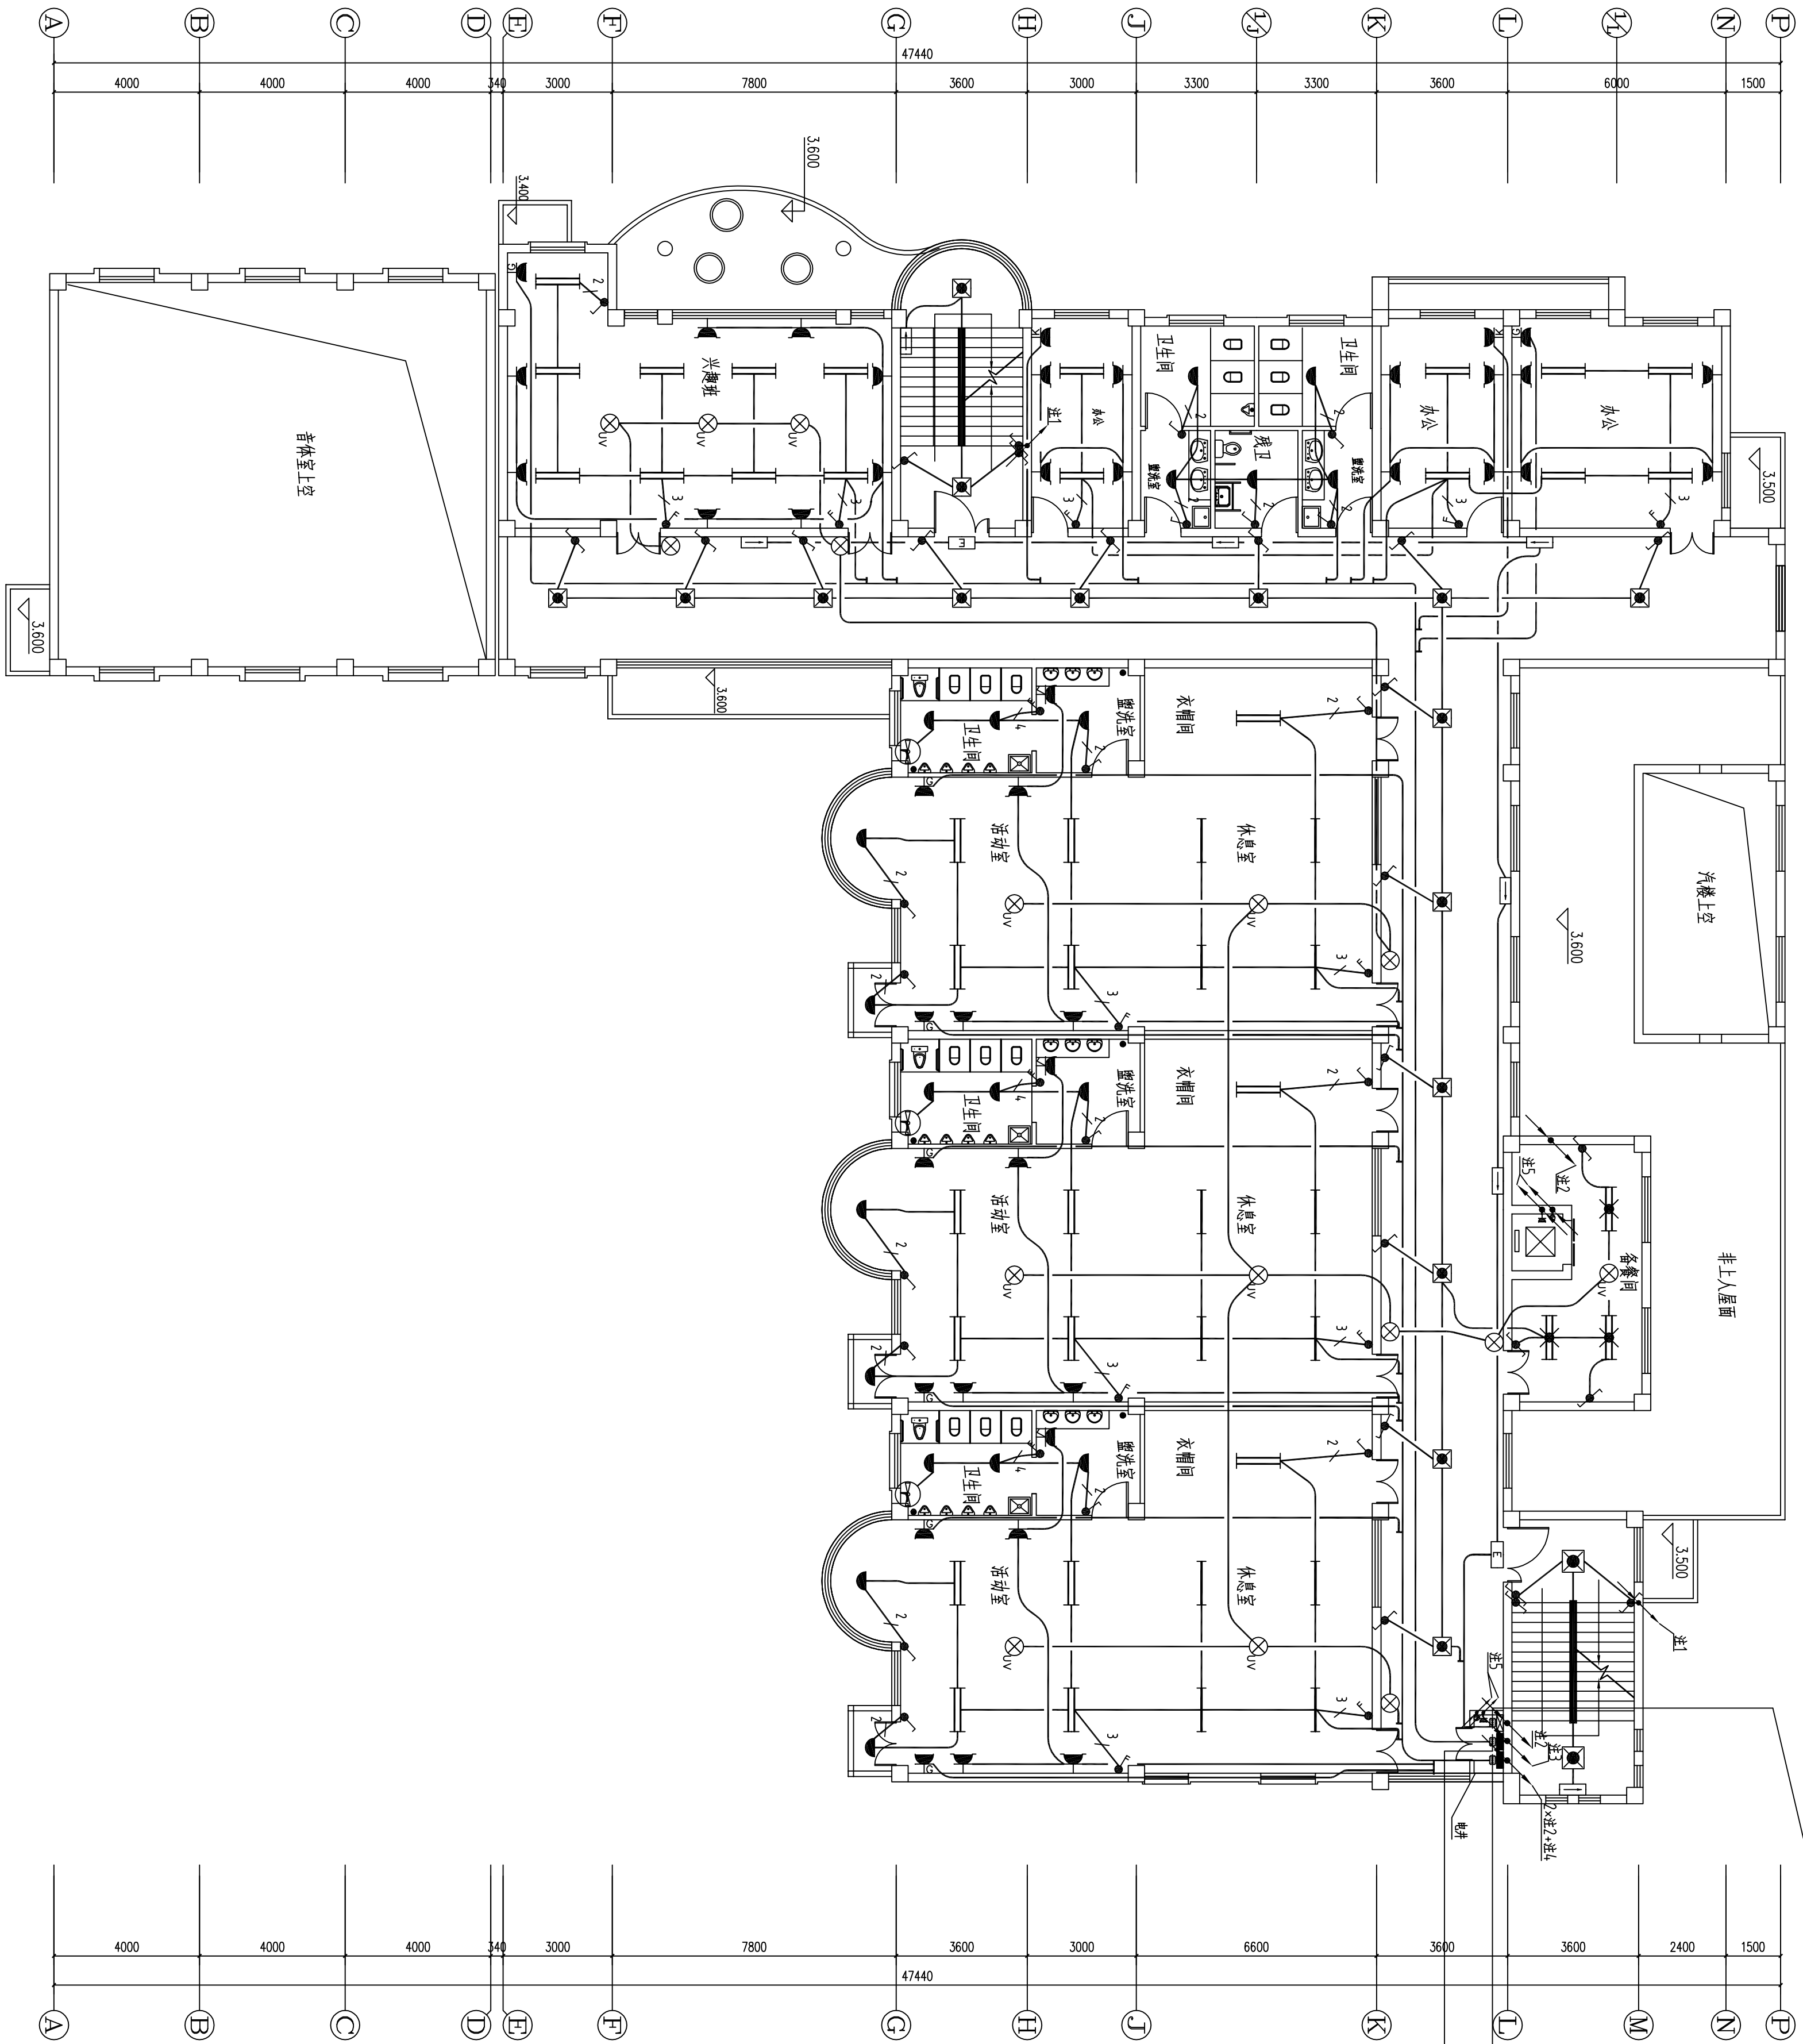

注1: WDZN-BYJ-4x2.5+PE2.5 JDG20 F W.C  
注2: WDZN-YJE-4x6+PE6 SC32 WS  
注3: WDZN-YJE-4x10+PE10 SC32 WS  
注4: WDZN-YJE-4x16+PE16 SC50 WS  
注5: WDZN-BYJ-2x2.5+PE2.5 SC20 CC W.C

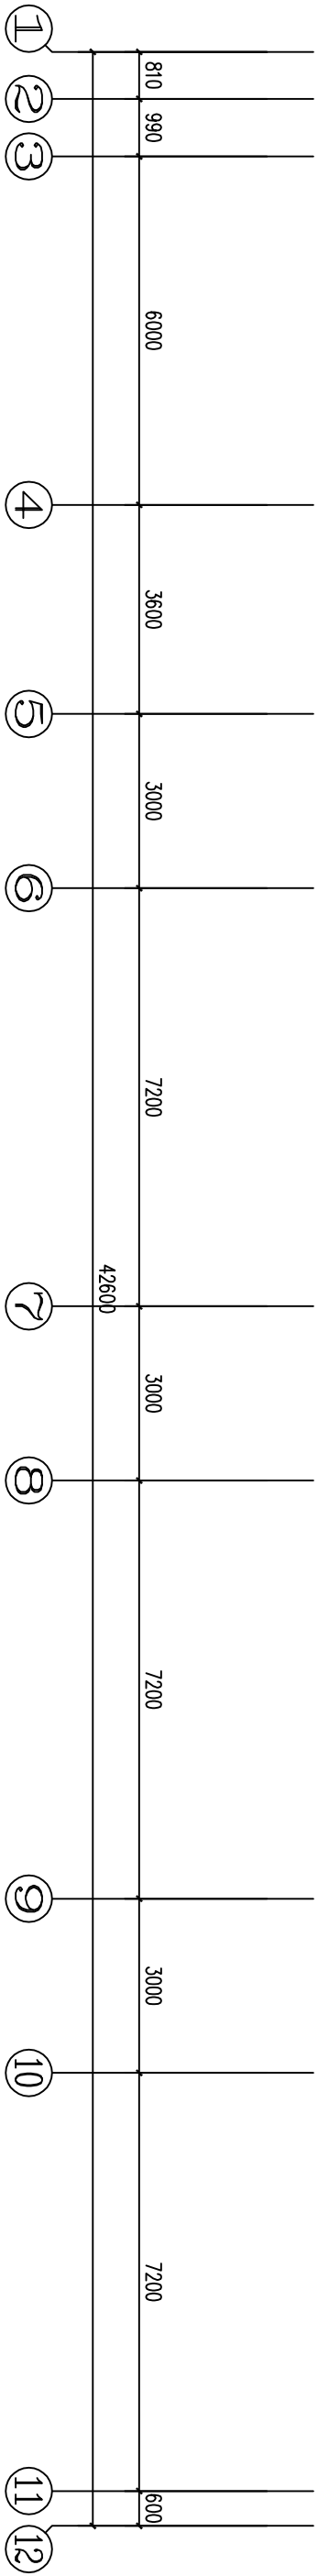

二层照明平面图 1:120

执业注册章  
Register Stamp

防火专用章  
Fire Department Stamp

|                           |         |                 |     |
|---------------------------|---------|-----------------|-----|
| 项目负责人<br>Project Owner    | 高静      | 设计人<br>Designer | 杨亚花 |
| 专业负责人<br>Specialist Chief | 高静      | 校核人<br>Checker  | 杨亚花 |
| 审核人<br>Reviewed           | 高静      | 审核人<br>Reviewed | 杨亚花 |
| 设计人<br>Designer           | 高静      | 审核人<br>Reviewed | 杨亚花 |
| 日期<br>Date                | 2016.02 | 审核人<br>Reviewed | 杨亚花 |

|                           |               |
|---------------------------|---------------|
| 设计号<br>Designing Number   | LK141134      |
| 图号<br>Figure Number       | 7/16(B)       |
| 版次<br>Issue               | 第一版           |
| 日期<br>Date                | 2016.02       |
| 建设单位<br>Construction Unit | 黄浦区(区)历史镇人民政府 |

工程名称 Project Name

黄浦区(区)历史镇人民政府



黄浦区(区)历史镇人民政府中心幼儿园综合楼

COPYRIGHT JIANGSU LINGHAN ENGINEERING DESIGN CO.,LTD.







|      |    |      |    |
|------|----|------|----|
| 专业姓名 | 日期 | 专业姓名 | 日期 |
| 总图   |    | 给排水  |    |
| 建筑   |    | 电气   |    |
| 结构   |    | 暖通   |    |

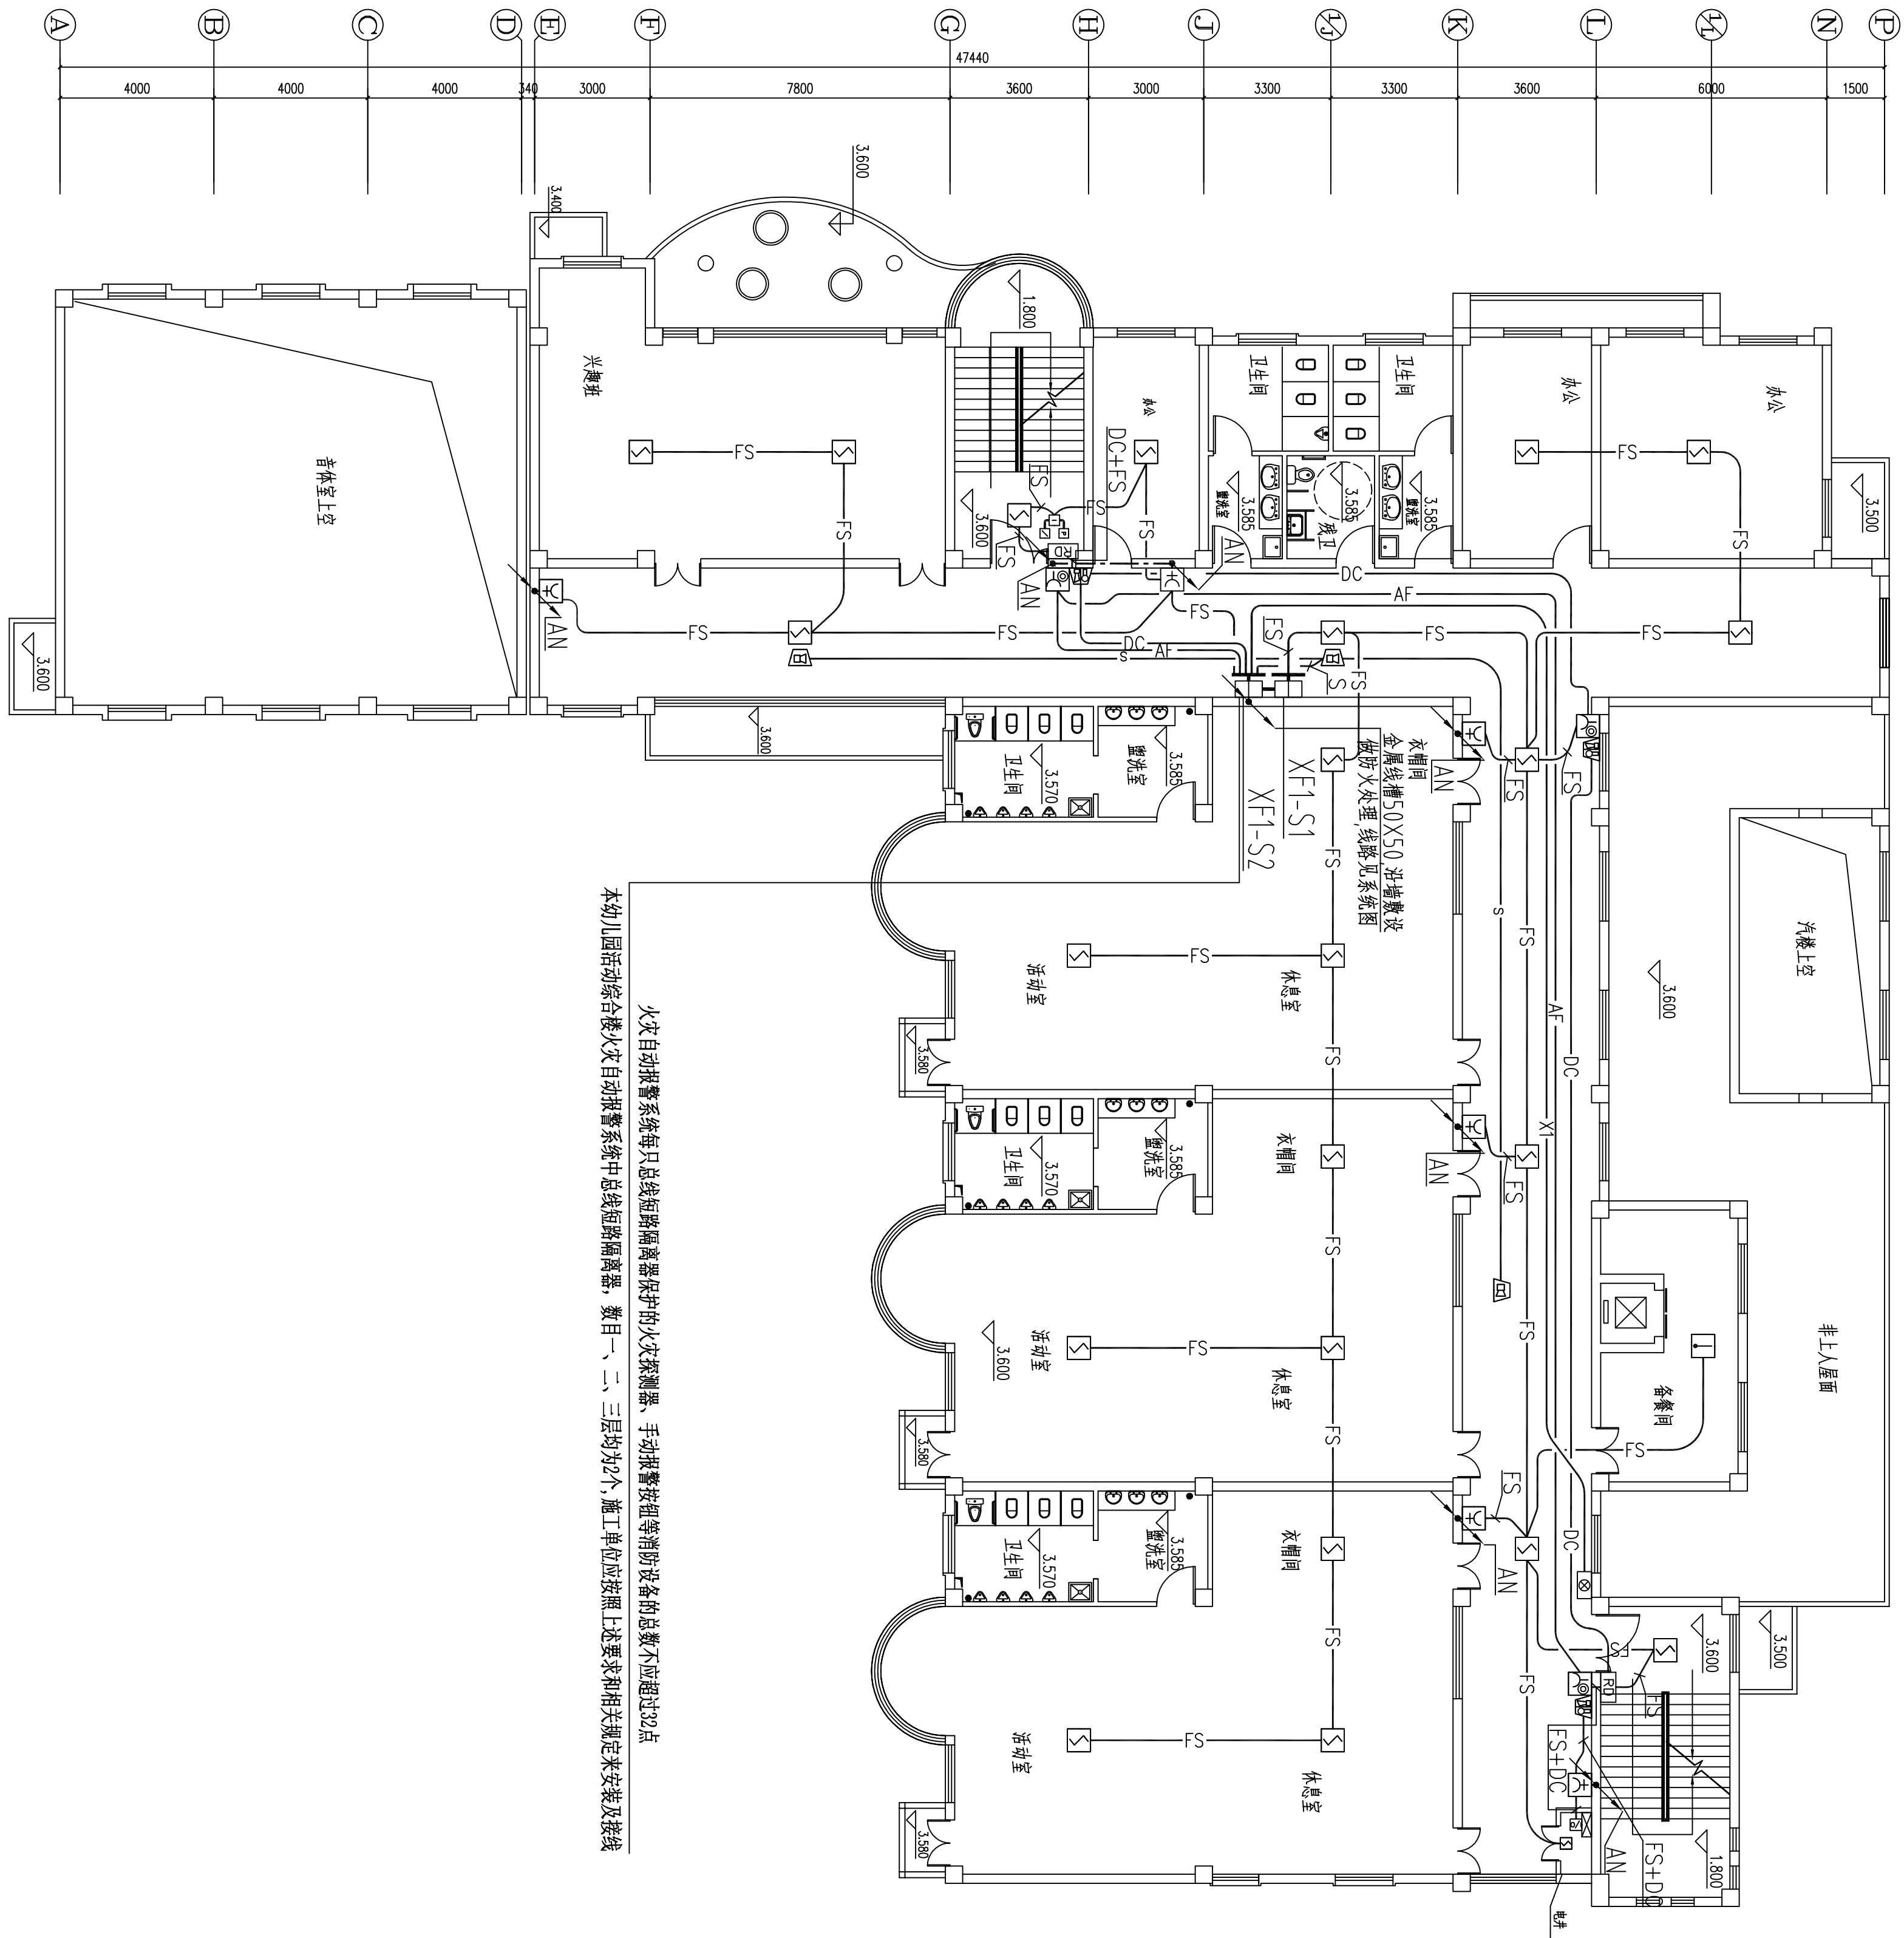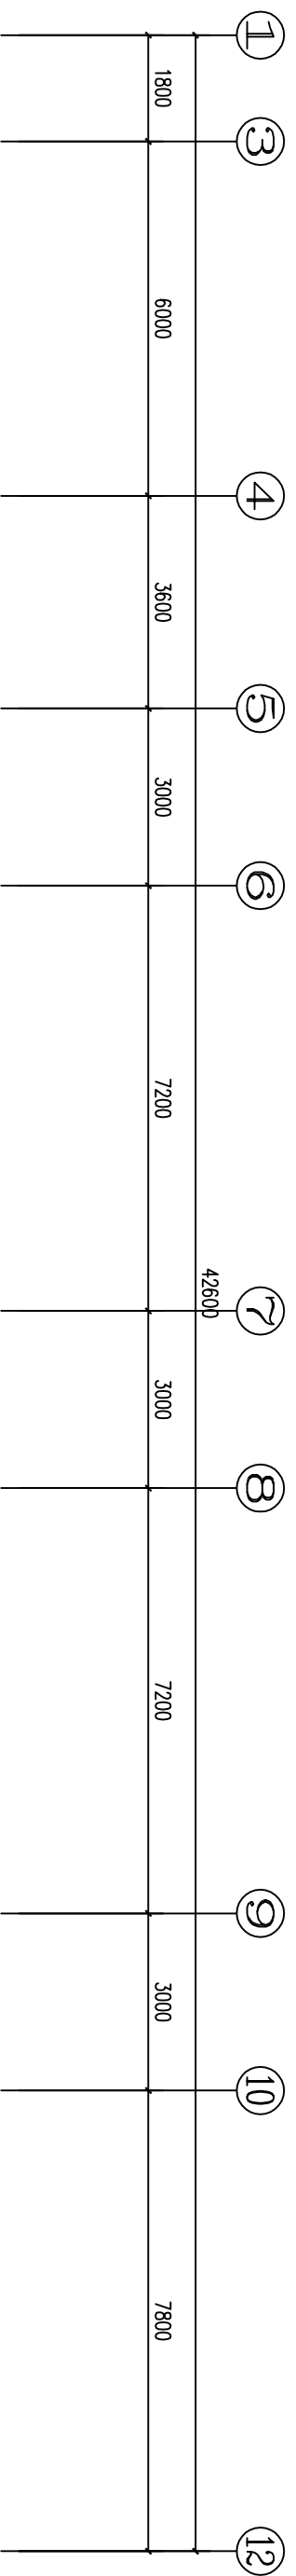

火灾自动报警系统每只总线短路隔离器保护的火灾探测器、手动报警按钮等消防设备的总数不应超过32点  
本幼儿园综合楼火灾自动报警系统总线短路隔离器、数目一、二、三层均为2个，施工时应按照上述要求和相关规定安装及接线

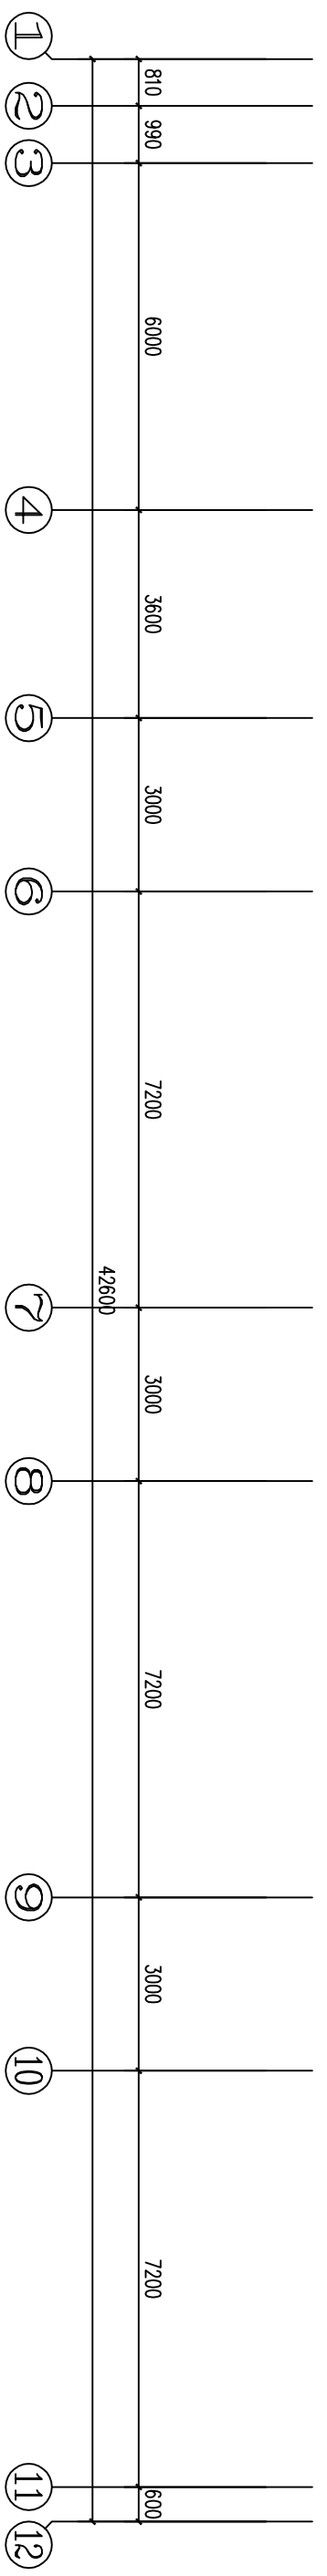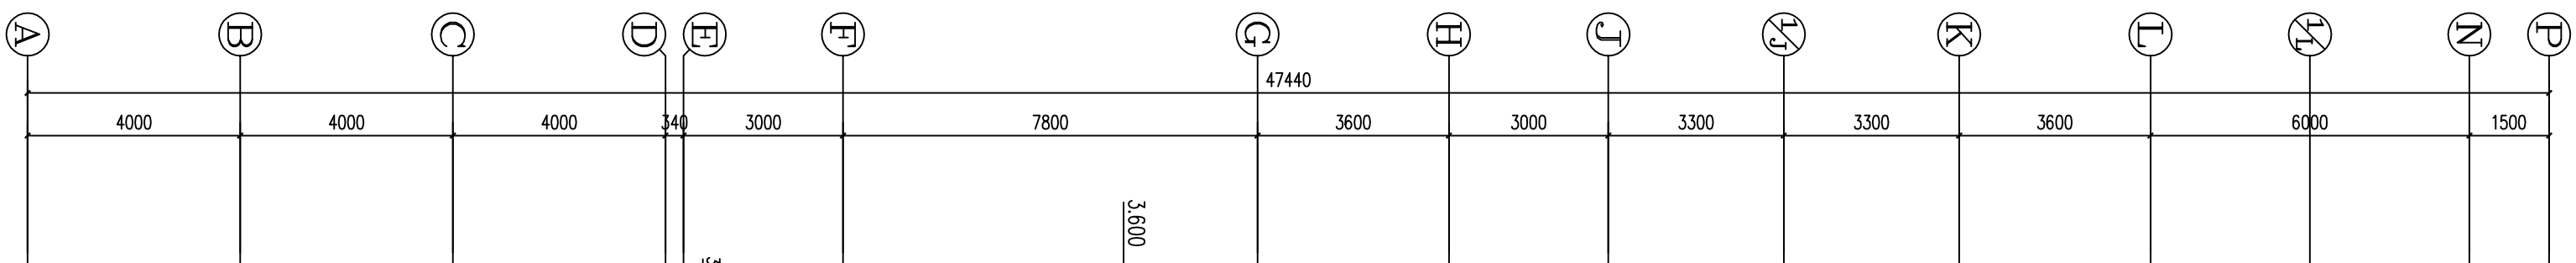

二层消防平面图 1:120

设计单位  
Design Co.

江苏  
凌翰

江苏凌翰  
工程设计有限公司

JIANSHU LINHAN ENGINEERING DESIGN CO.,LTD.

资质等级 房屋监理乙级 423003427  
设计等级 甲级 423003427  
建筑行业甲级 工程J11120090011

咨询电话 025-82357112 0518-87255510

| 序号  | 日期   | 修改内容                 |
|-----|------|----------------------|
| No. | Date | Revision Description |

|                        |
|------------------------|
| 出图专用章<br>Drawing Stamp |
|------------------------|

|                         |
|-------------------------|
| 执业注册章<br>Register Stamp |
|-------------------------|

|                                |
|--------------------------------|
| 防火专用章<br>Fire Department Stamp |
|--------------------------------|

|                           |     |
|---------------------------|-----|
| 项目负责人<br>Project Owner    | 高静  |
| 专业负责人<br>Specialist Chief | 高静  |
| 校核<br>Reviewed            | 冒如玉 |
| 设计<br>Designer            | 杨亚花 |
| 制图<br>Drawer              | 杨亚花 |

|                           |               |
|---------------------------|---------------|
| 图纸名称<br>Drawing Name      |               |
| 二层消防平面图                   |               |
| 设计号<br>Designing Number   | LK141134      |
| 图例<br>Legend              | 电池            |
| 图号<br>Picture Number      | 15/16(B)      |
| 版次<br>Issue               | 第一版           |
| 日期<br>Date                | 2016.02       |
| 建设单位<br>Construction Unit | 赣榆县(区)厉庄镇人民政府 |

|                           |               |
|---------------------------|---------------|
| 工程名称<br>Project Name      | 赣榆县(区)厉庄镇人民政府 |
| 建设单位<br>Construction Unit | 赣榆县(区)厉庄镇人民政府 |



|              |                                |         |
|--------------|--------------------------------|---------|
| 江苏凌翰工程设计有限公司 | 建设单位 睢宁县 (区) 历任镇人民政府           |         |
|              | 项目名称 睢宁县 (区) 历任镇办公中心(幼儿园)生活综合楼 |         |
| 电气 专业图纸目录    | 项目编号                           | LK41134 |
|              | 版 号                            | 第一版     |
|              | 设计阶段                           | 2016.02 |

[illegible]

| 江苏凌翰工程设计有限公司 |          |                 |      | 建设单位   |          | 监理单位  |        |
|--------------|----------|-----------------|------|--------|----------|-------|--------|
|              |          |                 |      | 项目名称   |          | 项目负责人 |        |
|              |          |                 |      | 设计编号   |          | 设计日期  |        |
|              |          |                 |      | 项目阶段   |          | 审核日期  |        |
|              |          |                 |      | 图纸名称   |          | 备注    |        |
|              |          |                 |      | 图幅大小   |          | 备注    |        |
| 序号           | 图号       | 图样名称            | 图幅大小 | 备注     | 图样名称     | 图幅大小  | 备注     |
| 01           | 建施-1/1   | 总平面、单体定位图       | A2   | 1:1500 | 建施-1/1   | A2    | 1:1500 |
| 02           | 建施-1/14  | 建筑平面设计图         | A1   | 1:1500 | 建施-1/14  | A1    | 1:1500 |
| 03           | 建施-2/14  | 门窗表及门窗大样        | A2   | 1:1500 | 建施-2/14  | A2    | 1:1500 |
| 04           | 建施-3/14  | 建筑节能设计专篇        | A2   | 1:1500 | 建施-3/14  | A2    | 1:1500 |
| 05           | 建施-4/14  | 一层平面图及门窗大样      | A1   | 1:1500 | 建施-4/14  | A1    | 1:1500 |
| 06           | 建施-5/14  | 二层平面图及大样图       | A1   | 1:1500 | 建施-5/14  | A1    | 1:1500 |
| 07           | 建施-6/14  | 三层平面图及大样图       | A1   | 1:1500 | 建施-6/14  | A1    | 1:1500 |
| 08           | 建施-7/14  | 屋顶层平面图及大样图      | A1   | 1:1500 | 建施-7/14  | A1    | 1:1500 |
| 09           | 建施-8/14  | 屋顶层局部平面图及大样图    | A1   | 1:1500 | 建施-8/14  | A1    | 1:1500 |
| 10           | 建施-9/14  | 南、北立面图          | A1   | 1:1500 | 建施-9/14  | A1    | 1:1500 |
| 11           | 建施-10/14 | 东、西立面图          | A1   | 1:1500 | 建施-10/14 | A1    | 1:1500 |
| 12           | 建施-11/14 | 1-1、2-2剖面图      | A1   | 1:1500 | 建施-11/14 | A1    | 1:1500 |
| 13           | 建施-12/14 | 3-3、4-4剖面图      | A1   | 1:1500 | 建施-12/14 | A1    | 1:1500 |
| 14           | 建施-13/14 | 楼梯间、卫生间平面大样及大样图 | A1   | 1:1500 | 建施-13/14 | A1    | 1:1500 |
| 15           | 建施-14/14 | 楼梯间、卫生间平面大样及大样图 | A1   | 1:1500 | 建施-14/14 | A1    | 1:1500 |
| 16           | 建变-1     | 建筑变更            | A4   | 1:1500 | 建变-1     | A4    | 1:1500 |
| 17           | 建变-2,1   | 建筑变更            | A4   | 1:1500 | 建变-2,1   | A4    | 1:1500 |

第一次回复  
回复时间：2016年02月  
连云港市建筑施工图设计文件  
审查意见回复单  
(电气)专业  
设计单位：江苏豪翰工程设计有限公司

|                                                                                                                                                                                   |                   |     |     |                                                                                      |               |    |    |
|-----------------------------------------------------------------------------------------------------------------------------------------------------------------------------------|-------------------|-----|-----|--------------------------------------------------------------------------------------|---------------|----|----|
| 项目名称                                                                                                                                                                              | 公办中心幼儿园活动综合楼      |     |     | 建设单位                                                                                 | 赣榆县（区）厉庄镇人民政府 |    |    |
| 审查意见编号                                                                                                                                                                            | 连公消审字（2016）第0040号 |     |     | 设计编号                                                                                 | LK141134      |    |    |
| 审查意见                                                                                                                                                                              |                   |     |     | 回复意见                                                                                 |               |    |    |
| 四、根据手持式火焰探测器距顶面大于30mm，不符合《火灾自动报警系统设计规范》（GB50116-2013）第6.3.4条规定。<br>五、本项排烟系统排烟量需重新核算。<br>六、灯具玻璃板距可燃物顶面大于20mm，玻璃板大于10mm，不符合《建筑防火设计规范》（GB50016-2014）第10.3.5条规定。<br>七、一层门玻璃门未设置自动闭门器。 |                   |     |     | 四、同意审查意见，具体见电审改-1。<br>五、同意审查意见，具体见电审改-1。<br>六、同意审查意见，具体见电审改-1。<br>七、同意审查意见，具体见电审改-1。 |               |    |    |
| 本专业审查意见                                                                                                                                                                           |                   |     |     | 本专业负责人签字                                                                             |               |    |    |
| 设计人                                                                                                                                                                               | 校对人               | 审核人 | 建图  | 结构                                                                                   | 给排水           | 电气 | 暖通 |
| 杨亚花                                                                                                                                                                               | 王华浩               | 高静  | 杨新民 | 马林                                                                                   | 王庆波           | 高静 |    |
| 备注                                                                                                                                                                                |                   |     |     |                                                                                      |               |    |    |
| 1. 针对审查意见的回复，应以变更图或变更通知单的形式输出；<br>2. 修改图或变更通知单中修改内容应注明原设计图所在图纸号及相关节点号。                                                                                                            |                   |     |     |                                                                                      |               |    |    |

[illegible]

|      |                 |      |         |    |           |
|------|-----------------|------|---------|----|-----------|
| 建设单位 | 靖远县(区) 历史名城人民政府 | 工程编号 | LK43134 | 日期 | 2017.6.09 |
|------|-----------------|------|---------|----|-----------|

|      |            |     |       |     |    |     |    |
|------|------------|-----|-------|-----|----|-----|----|
| 设计:  | 杨卫华        | 校核: | 王锋    | 审核: | 高伟 | 审定: | 高伟 |
| 项目名称 | 办公中心幼儿园综合楼 | 图别  | 电消变-1 |     |    |     |    |

# 江苏凌翰工程设计有限公司

## 变 更 通 知 单

| 建设单位 | 赣榆县(区)历任镇人民政府 | 工程 项目 | 赣榆县(区)历任县办公中心幼儿园活动综合楼 |
|------|---------------|-------|-----------------------|
| 设计号  | LKH134        | 图 别   | 建筑类-2-1               |
| 设计单位 | JKH134        | 日期    | 2016.02               |

根据国家标准,原设计变更

在不影响质量的情况下,现增加原设计60平方厘米,增加原设计1.5小时,具体尺寸见第二层建筑4/14,二-三层平面图

图例及说明,原设计见第二层建筑4/14;

一、原设计7-3-(L-1/L1)轴、L-3-(3-4)轴,原设计M1025,二-三层平面图中的M1025改为M1023(乙级防火门)做法,参见图集03J1609-P37-参见2M106-1224-木本板乙级防火门,将原设计M1023由原设计1樘改为5樘,做法不变,原设计M1023由原设计1樘改为4樘,做法不变;

二-三层平面图中的厨房为厨房卫生清扫工具,均设置乙级防火门。

三、一层平面图中的11-(K-1)轴、22/18.5-(F-G)轴M1023,1-10可作为楼梯口,走廊最远点距M1023-1距离为4.682米,但22/18.5轴M1023-1可作为楼梯口,从中间点计算楼梯距离没有超过30米;

二-三层平面图中的11-(K-1)轴、22/18.5-(F-G)轴M1023,1-10可作为楼梯口,走廊最远点距M1023-1距离为4.682米,但22/18.5轴M1023-1可作为楼梯口,均不超过30米。


注:本变更通知书须经设计专业审查,经审查通过后,方可有效。

| 设计: | 杨春金 | 校核: | 李方方 | 审核: | 杨新民 | 项目负责人: | 杨新民 |
|-----|-----|-----|-----|-----|-----|--------|-----|
|-----|-----|-----|-----|-----|-----|--------|-----|



设计单位

Design Co.

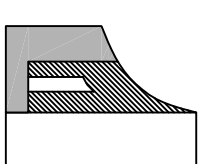江苏  
凌翰工程设计有限公司  
JIANGSU LINGHAN ENGINEERING DESIGN CO.,LTD.

资质等级 房屋监理乙级 423003427

设计人员 423003427

审核人员 423003427

联系电话 025-82357112 0518-87255510

联系日期

No. Date

修改内容

Revision Description

出图专用章

注册章

专业注册章

Register Stamp

防火专用章

Fire Department Stamp

|                  |         |         |
|------------------|---------|---------|
| 项目负责人            | 梅新民     | 梅新民     |
| Project Chief    | 梅新民     | 梅新民     |
| 专业负责人            | 梅新民     | 梅新民     |
| Specialist Chief | 梅新民     | 梅新民     |
| 校核               | 宁方方     | 宁方方     |
| Checker          | 梅香余     | 梅香余     |
| 设计               | 梅香余     | 梅香余     |
| Designer         | 梅香余     | 梅香余     |
| 审核               | 梅香余     | 梅香余     |
| Reviewer         | 梅香余     | 梅香余     |
| 日期               | 2016.02 | 2016.02 |
| Date             | 2016.02 | 2016.02 |

图纸名称

Drawing Name

南、北立面图

South and North Elevation

设计号

Designing Number

图例

Legend

图次

Figure Number

版次

Issue

日期

Date

建设单位

Construction Unit

工程名称

Project Name

横塘里(区)历史建筑中心幼儿园改扩建综合楼

Copyright Jiangsu Linghan Engineering Design Co., Ltd.

