


连云港市赣榆区城西镇仙二村

生活污水治理项目

建筑施工图

设计编号：

2025年08月

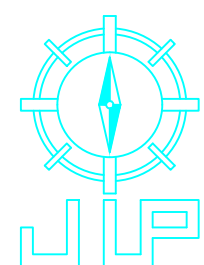

沈阳市金罗盘建筑设计有限公司

Shenyang Gold Compass Architectural Design Ltd.

地址：沈阳市 和平区 胜利大街胜利大厦5楼 电话：（024）24528596 邮箱：syjinluopan@163.com

建筑行业（建筑工程）
建筑行业（人防工程）；
风景园林工程设计专项；
市政行业（给水、排水、热力、桥梁、道路、环境、卫生）
城乡规划编制
甲级证书编号：A121001762
乙级证书编号：A221001769
乙级[辽]城规编（142049）



图 纸 目 录

序 号	图纸编号	图 纸 名 称	备 注
1	目录-01	目录-01	
2	B-01	污水处理站工艺流程图	
3	B-02	污水处理站平面示意图	
4	B-03	预处理池平面布置图	
5	B-04	检查人孔平面布置图	
6	B-05	预处理池检修井定位图	
7	B-06	预处理池池底布置图	
8	B-07	预处理池池顶预留洞布置图	
9	B-08	预处理池预埋件布置图	
10	B-09	预处理池1-1剖面图	
11	B-10	预处理池2-2剖面图	
12	B-11	预处理池3-3剖面图	
13	B-12	预处理池4-4剖面图	
14	B-13	彩钢板房基础布置图	
15	B-14	河道一平面布置图	
16	B-15	河道一竖向布置图	
17	B-16	河道一 1-1与2-2剖面图	
18	B-17	河道一 3-3与4-4剖面图	
19	B-18	河道一 5-5与6-6剖面图	
20	B-19	河道二平面布置图	
21	B-20	河道二竖向布置图	
22	B-21	河道二水位控制坝/格栅/集水井1施工图	
23	B-22	河道二水位控制坝/格栅/集水井1构造图	
24	B-23	河道二格栅/集水井1格栅一加工图	
25	B-24	河道二格栅/集水井1格栅二加工图	
26	B-25	净化塘内导流道建筑施工竖向示意图	
27	B-26	净化塘内导流道构造示意图	
28	B-27	净化塘内灌溉取水点施工示意图	
29	B-28	净化塘内格栅/集水井2施工示意图	
30	B-29	河道三建筑施工示意图	
31	B-30	河道三水位控制坝建筑施工示意图	
32	B-31	河道三水位控制坝平面示意图	

[illegible]

沈阳市金罗盘建筑设计有限公司

Shenyang Gold Compass Architectural Design Ltd.

建筑行业（建筑工程）
建筑行业（人防工程）
风景园林工程设计专项
市政行业（给水、排水、热力、桥梁、道路、环境、卫生）

城乡规划编制

甲级证书编号：A121001762


乙级证书编号：A221001769
辽自资规乙字23210025

电话：024—24528596 邮箱：syjinluopan@163.com
地址：辽宁省沈阳市和平区胜利大街92号胜利大厦5楼

版本 REVISION	升版原因 CAUSE		升版日期 DATE	
会	建筑	余燕南	给排水	高寒
签	结构	梁志达	暖通	马莹
栏	电气	毛德强		

委托单位
CLIENT

项目名称 ITEM NAME 连云港市赣榆区城西镇仙二村生活污水处理项目			
图纸名称 DRAWING TITLE 目录-01			
设计编号 PROJECT No.			
电子文档 ELECTRONIC FILE			
所长 GROUP DIRECTOR		王晓春	王硕豪
项目负责人 PROJECT DIRECTOR		任佳萌	田书福
审定人 APPROVED BY		任佳萌	
专业负责人 DISCIPLINE RESPONSIBLE BY		余燕南	余燕南
校对人 CHECKED BY		郭威	郭威
设计人 DESIGNED BY		李永超	李永超
制图人 DESIGNED BY		李永超	李永超
图别 STATUS	建施	图号 DRAWING NO.	目录-01
比例 SCALE	分示	日期 DATE	2025.08
图纸属性 ATTRIBUTE			

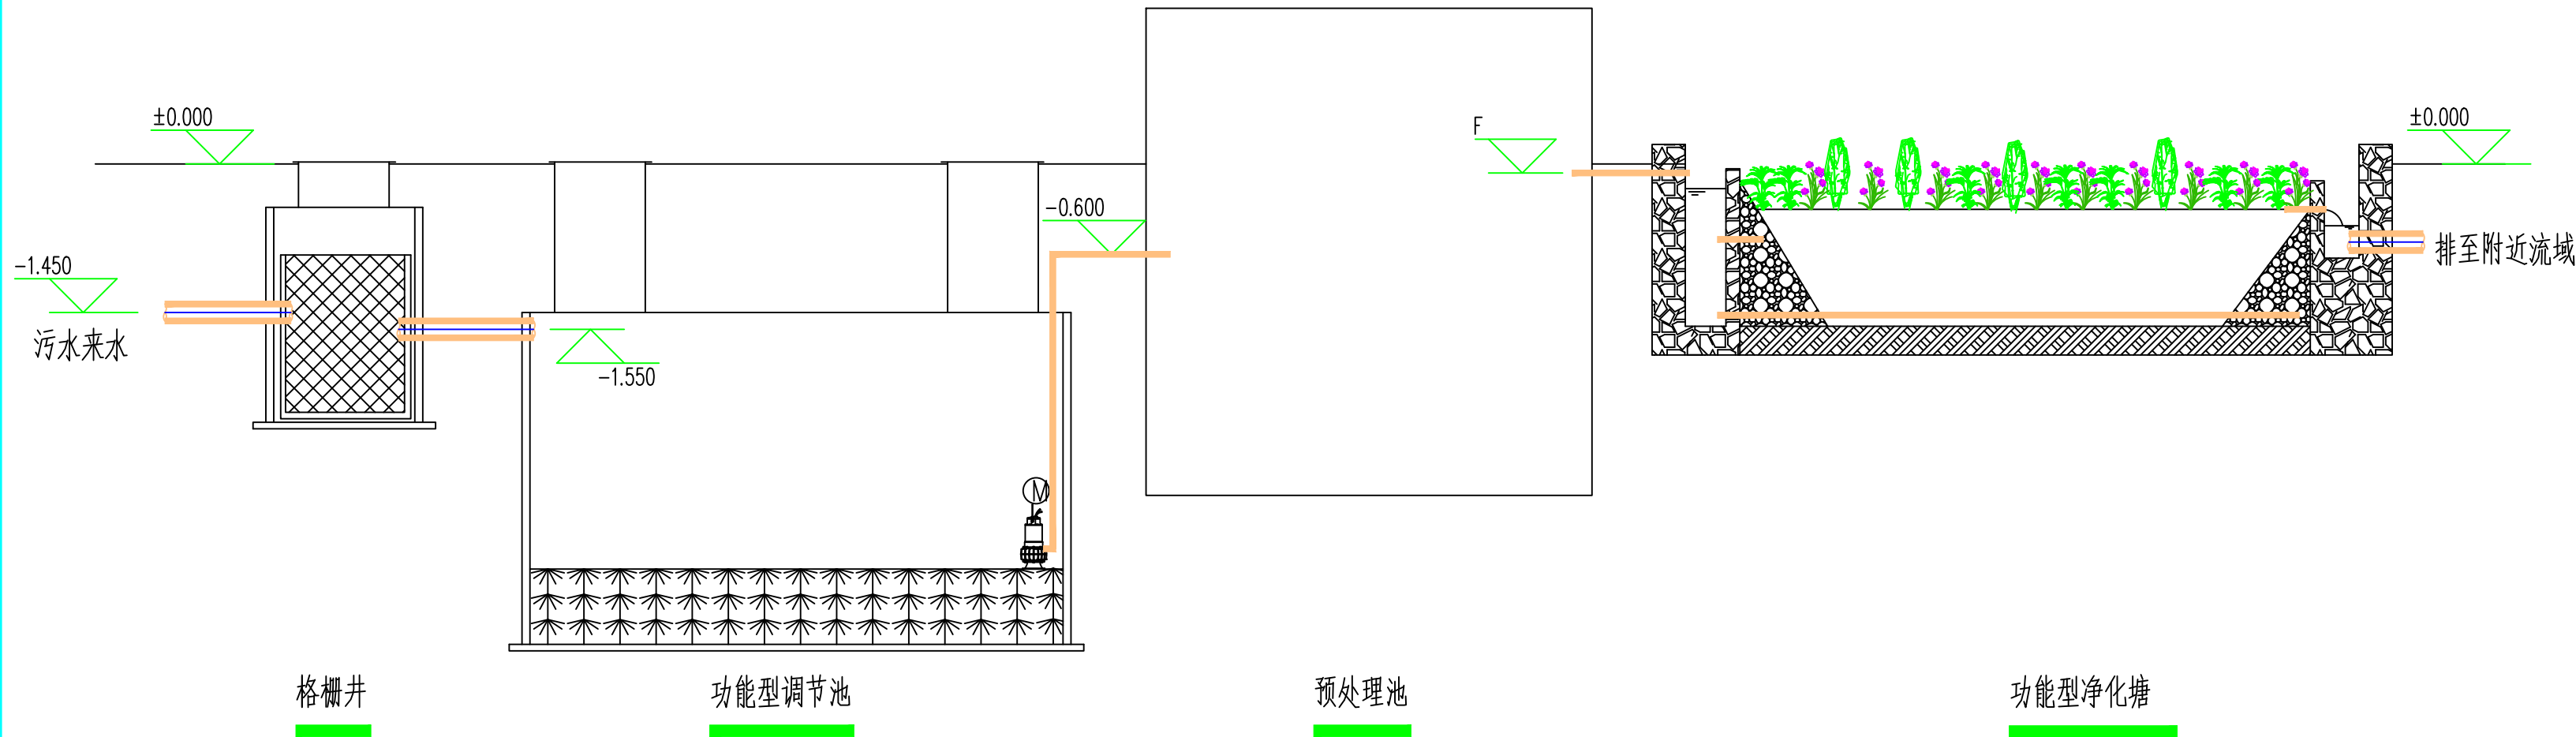

污水处理站工艺流程图 1:50



沈阳市金罗盘建筑设计有限公司

Shenyang Gold Compass Architectural Design Ltd.

建筑行业（建筑工程） 甲级证书编号：A121001762

建筑行业（人防工程）

风景园林工程设计专项

市政行业（给水、排水、热力、桥梁、道路、环境、卫生）

乙级证书编号：A221001769

城乡规划编制

辽自资规乙字23210025

电话：024--24528596

邮箱：syjinluopan@163.com

地址：辽宁省沈阳市和平区胜利大街92号胜利大厦5楼

版本 REVISION	升版原因 CAUSE	升版日期 DATE
会	建筑 余燕南 给排水	高寒
签	结构 梁士达 暖通	马莹
栏	电气 毛德强	

委托单位
CLIENT

项目名称
ITEM NAME 连云港市赣榆区城西镇仙二村
生活污水治理项目

图纸名称
DRAWING TITLE 污水处理站工艺流程图

设计编号
PROJECT No.

电子文档
ELECTRONIC FILE

所长 GROUP DIRECTOR	王晓春	王
项目负责人 PROJECT DIRECTOR	任佳萌	任
审定人 APPROVED BY	任佳萌	任
专业负责人 DISCIPLINE RESPONSIBLE BY	余燕南	余
校对人 CHECKED BY	郭威	郭
设计人 DESIGNED BY	李永超	李
制图人 DESIGNED BY	李永超	李
图别 STATUS	建施	图号 DRAWING NO. B-01
比例 SCALE	分示	日期 DATE 2025. 08

图纸属性
ATTRIBUTE



沈阳市金罗盘建筑设计有限公司

Shenyang Gold Compass Architectural Design Ltd.

建筑行业（建筑工程） 甲级证书编号：A121001762
建筑行业（人防工程）
风景园林工程设计专项
市政行业（给水、排水、热力、桥梁、道路、环境、卫生）
乙级证书编号：A221001769
城乡规划编制 辽自资规乙字23210025

电话：024-24528596 邮箱：syjinluopan@163.com
地址：辽宁省沈阳市和平区胜利大街92号胜利大厦5楼

版本 REVISION	升版原因 CAUSE	升版日期 DATE
会	建筑 余燕南 给排水	高寒
签	结构 梁志远 暖通	马莹
栏	电气 毛德强	

委托单位
CLIENT


项目名称
ITEM NAME 连云港市赣榆区城西镇仙二村
生活污水治理项目

图纸名称
DRAWING TITLE 污水处理站平面示意图


设计编号
PROJECT No.

电子文档
ELECTRONIC FILE

所长 GROUP DIRECTOR	王晓春	王
项目负责人 PROJECT DIRECTOR	任佳萌	任
审定人 APPROVED BY	任佳萌	任
专业负责人 DISCIPLINE RESPONSIBLE BY	余燕南	余
校对 CHECKED BY	郭威	郭
设计人 DESIGNED BY	李永超	李
制图人 DESIGNED BY	李永超	李
图别 STATUS	建施	图号 DRAWING NO. B-02
比例 SCALE	分示	日期 DATE 2025. 08
图纸属性 ATTRIBUTE		

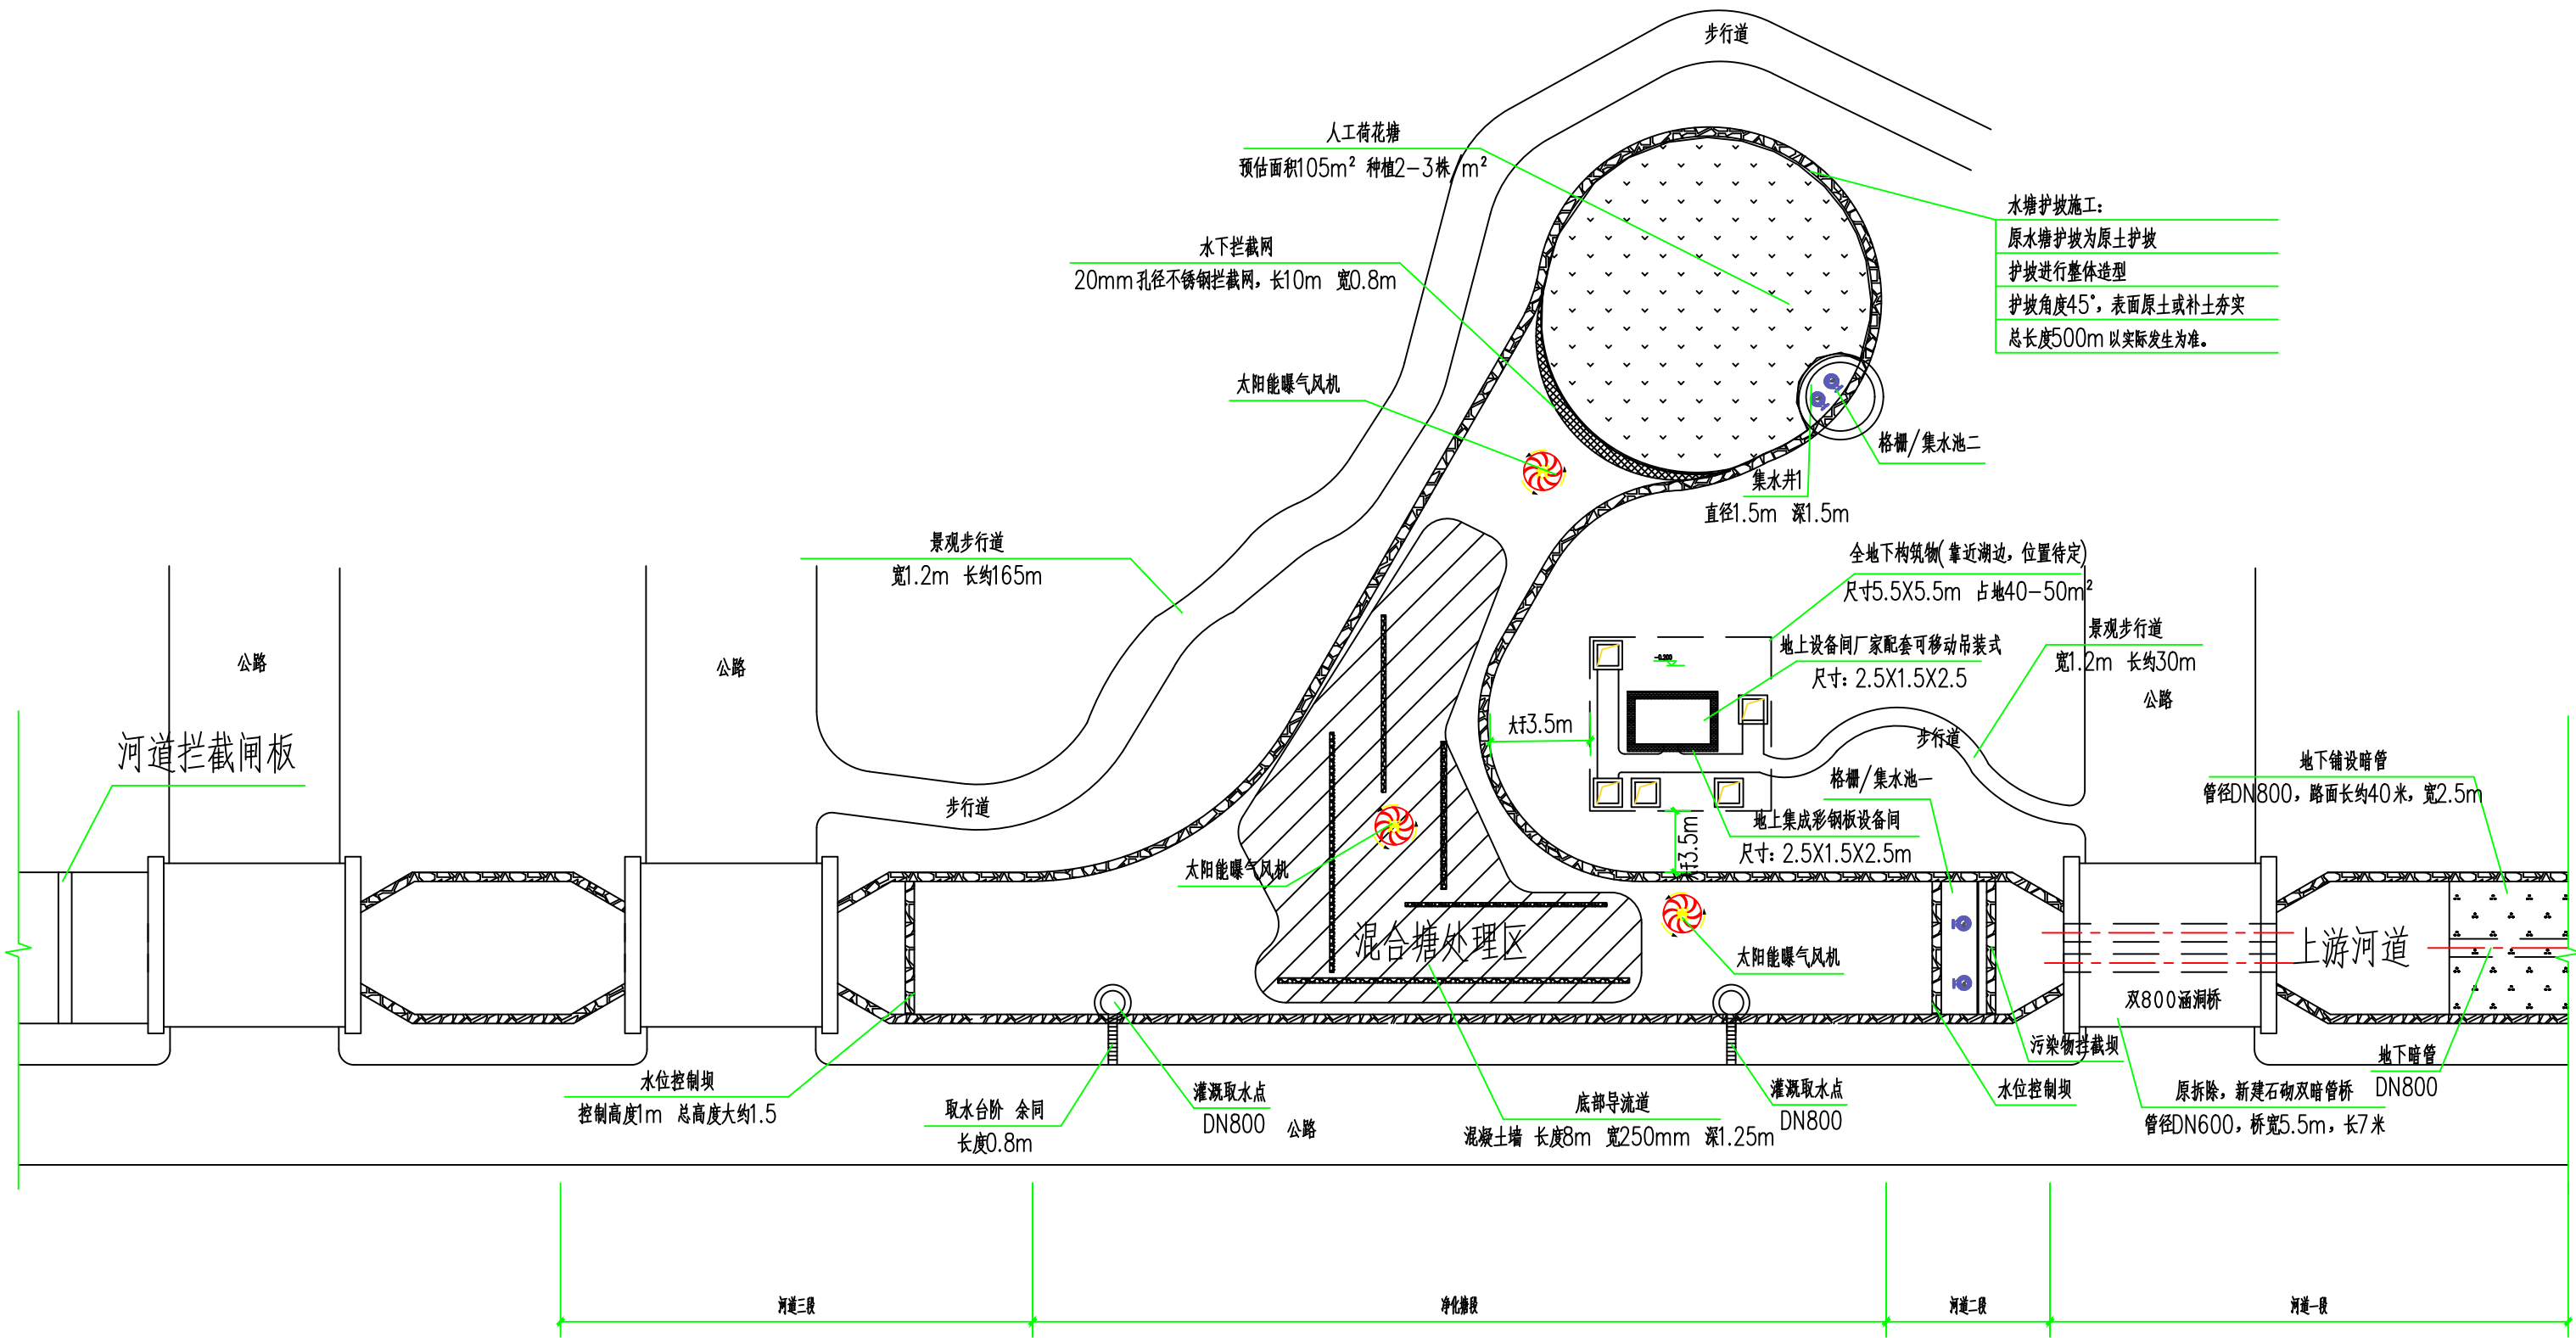

污水处理站平面示意图 1:300

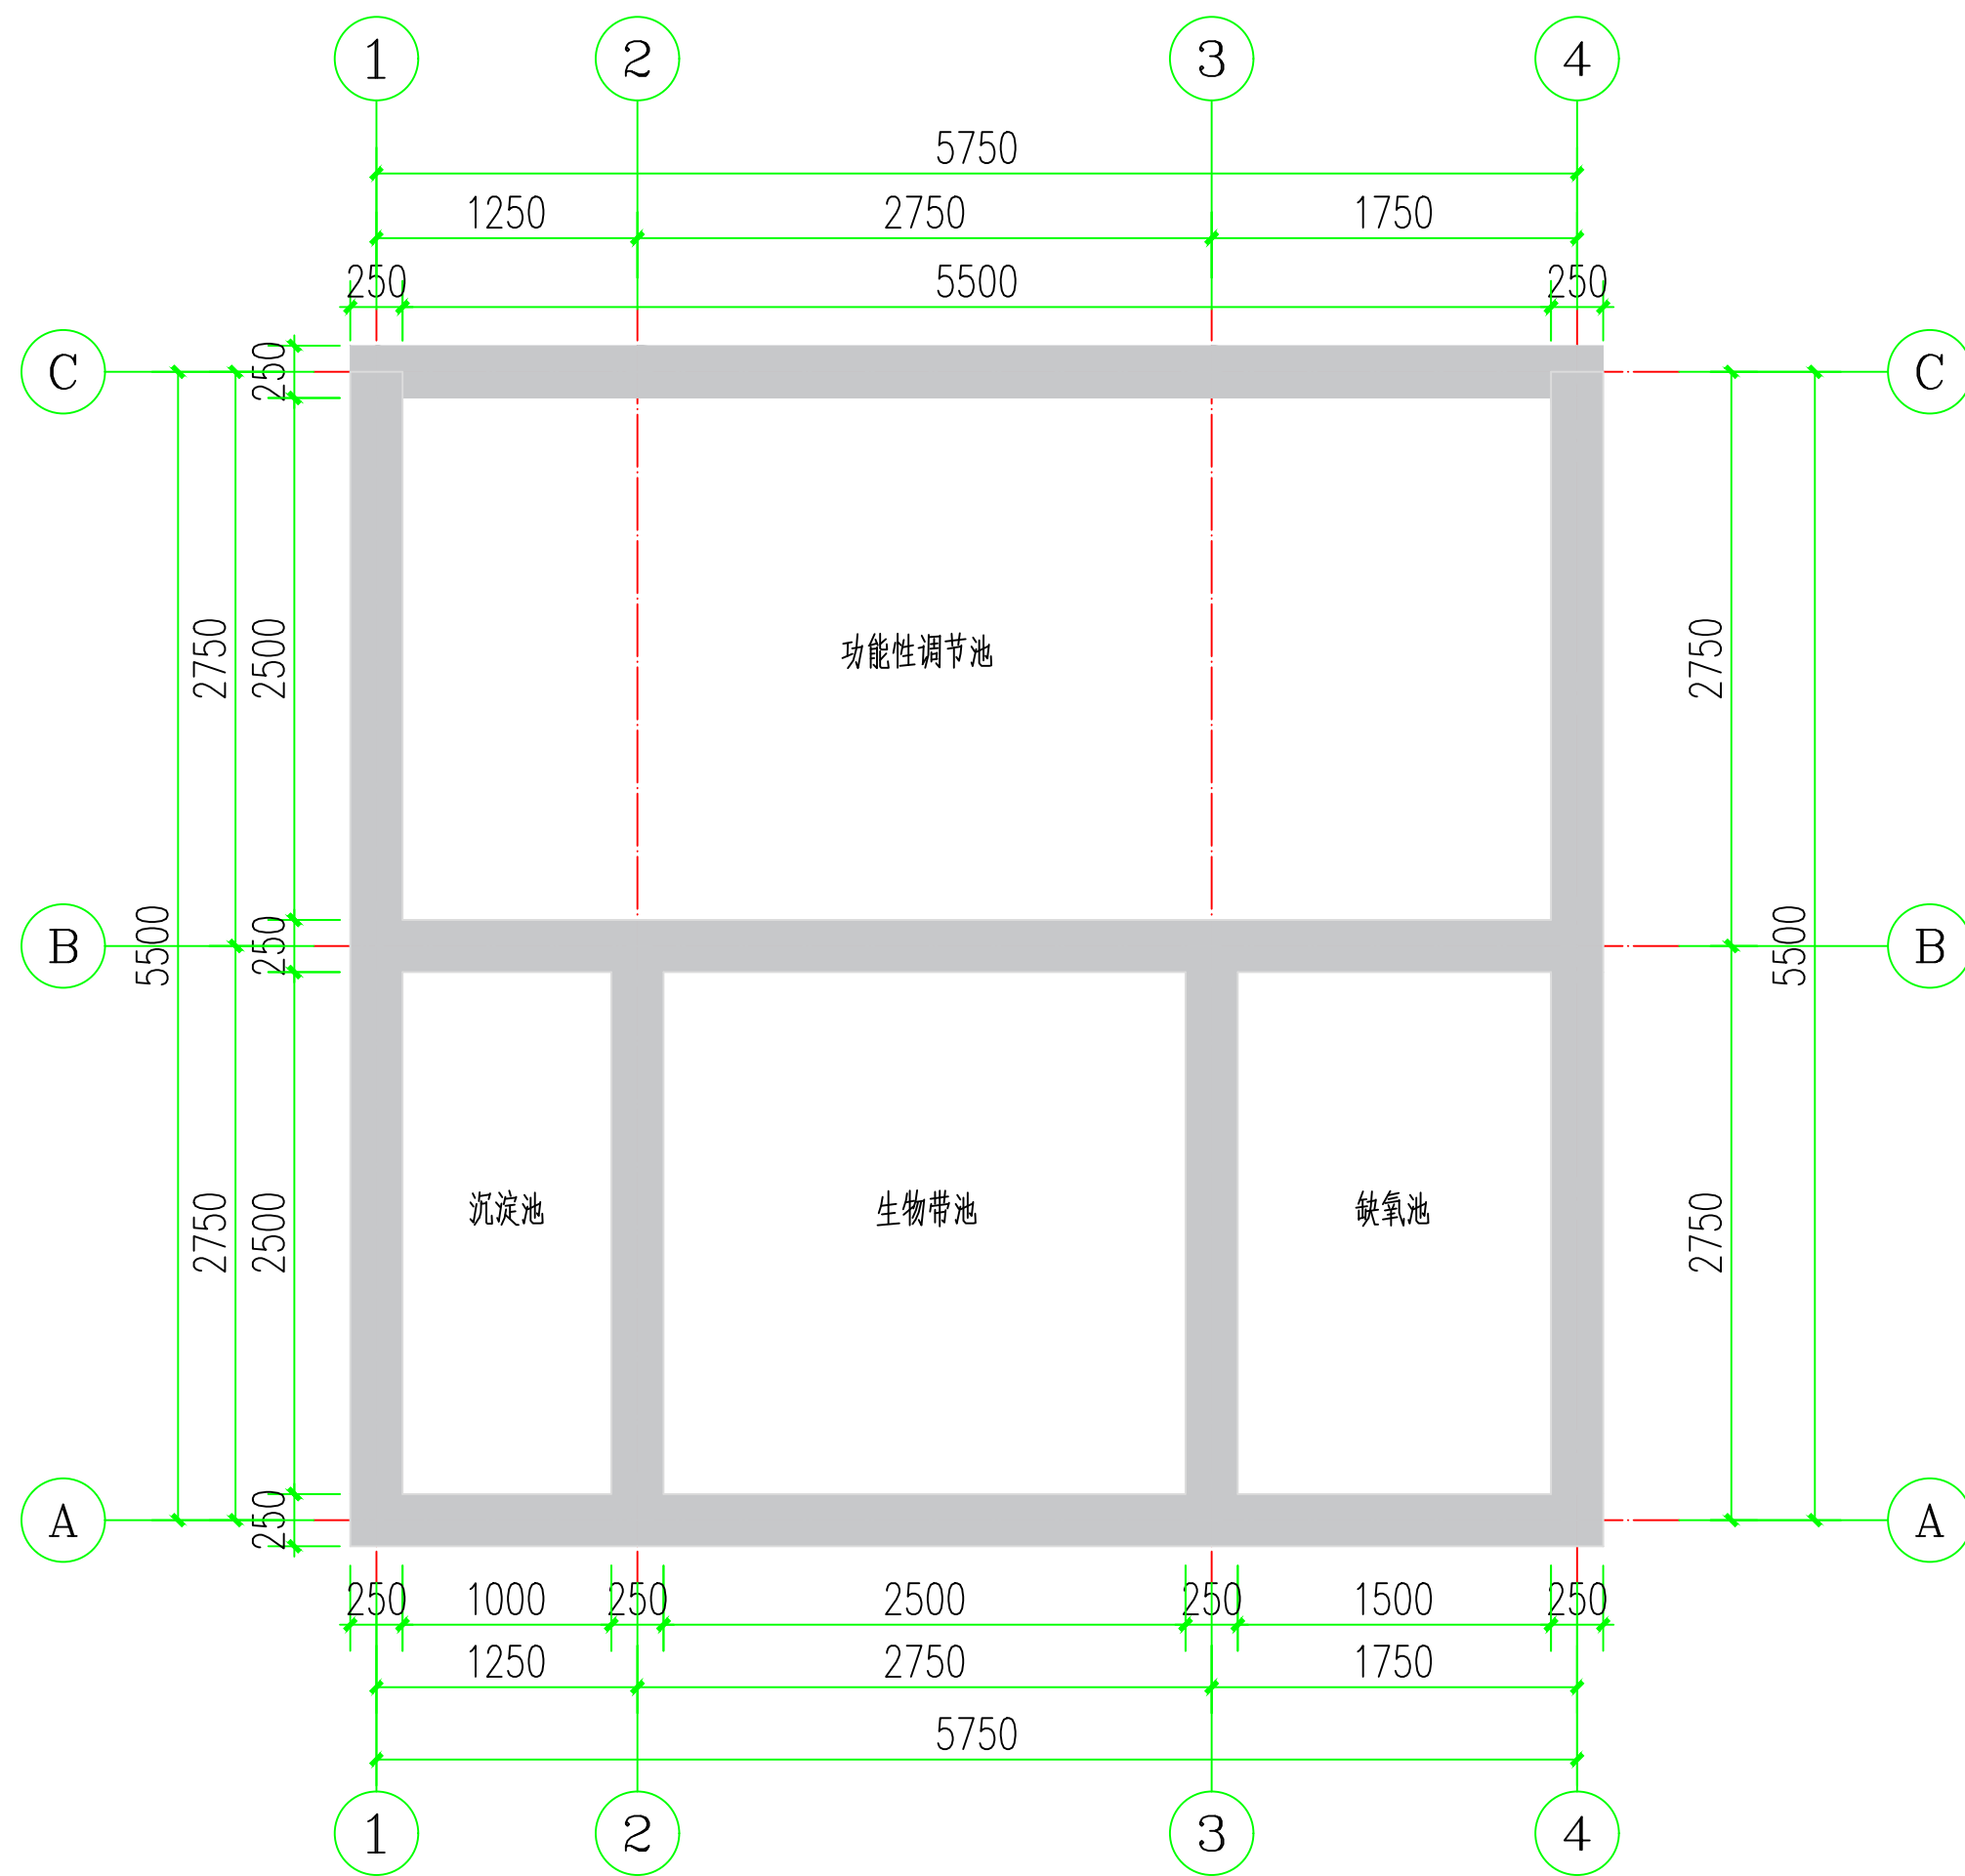

预处理池平面布置图 1:50

版本 REVISION	升版原因 CAUSE			升版日期 DATE
会	建筑	余燕南	给排水	高寒
签	结构	梁士达	暖通	马莹
栏	电气	毛德强		
委托单位 CLIENT				
项目名称 ITEM NAME				
连云港市赣榆区城西镇仙二村 生活污水治理项目				
图纸名称 DRAWING TITLE				
预处理池平面布置图				
设计编号 PROJECT No.				
电子文档 ELECTRONIC FILE				
所 长 GROUP DIRECTOR		王晓春	王	
项目负责人 PROJECT DIRECTOR		任佳萌	任	
审定人 APPROVED BY		任佳萌	任	
专业负责人 DISCIPLINE RESPONSIBLE BY		余燕南	余燕南	
校对 CHECKED BY		郭 威	郭威	
设计人 DESIGNED BY		李永超	李永超	
制图人 DESIGNED BY		李永超	李永超	
图别 STATUS	建施	图号 DRAWING NO.	B-03	
比例 SCALE	分示	日期 DATE	2025.08	
图纸属性 ATTRIBUTE				



沈阳市金罗盘建筑设计有限公司

Shenyang Gold Compass Architectural Design Ltd.

建筑行业（建筑工程） 甲级证书编号：A121001762
建筑行业（人防工程）
风景园林工程设计专项
市政行业（给水、排水、热力、桥梁、道路、环境、卫生）
城乡规划编制 乙级证书编号：A221001769
辽自资规乙字23210025

电话：024-24528596 邮箱：syjinluopan@163.com
地址：辽宁省沈阳市和平区胜利大街92号胜利大厦5楼

版本 REVISION	升版原因 CAUSE	升版日期 DATE
会	建筑 余燕南 给排水	高寒
签	结构 梁志远 暖通	马莹
栏	电气 毛德强	

委托单位
CLIENT

项目名称
ITEM NAME 连云港市赣榆区城西镇仙二村
生活污水治理项目


图纸名称
DRAWING TITLE 检查人孔平面布置图

设计编号
PROJECT No.


电子文档
ELECTRONIC FILE

所长 GROUP DIRECTOR	王晓春	王
项目负责人 PROJECT DIRECTOR	任佳萌	任
审定人 APPROVED BY	任佳萌	任
专业负责人 DISCIPLINE RESPONSIBLE BY	余燕南	余
校对 CHECKED BY	郭威	郭
设计人 DESIGNED BY	李永超	李
制图人 DESIGNED BY	李永超	李
图别 STATUS	建施	图号 DRAWING NO. B-04
比例 SCALE	分示	日期 DATE 2025. 08

图纸属性
ATTRIBUTE

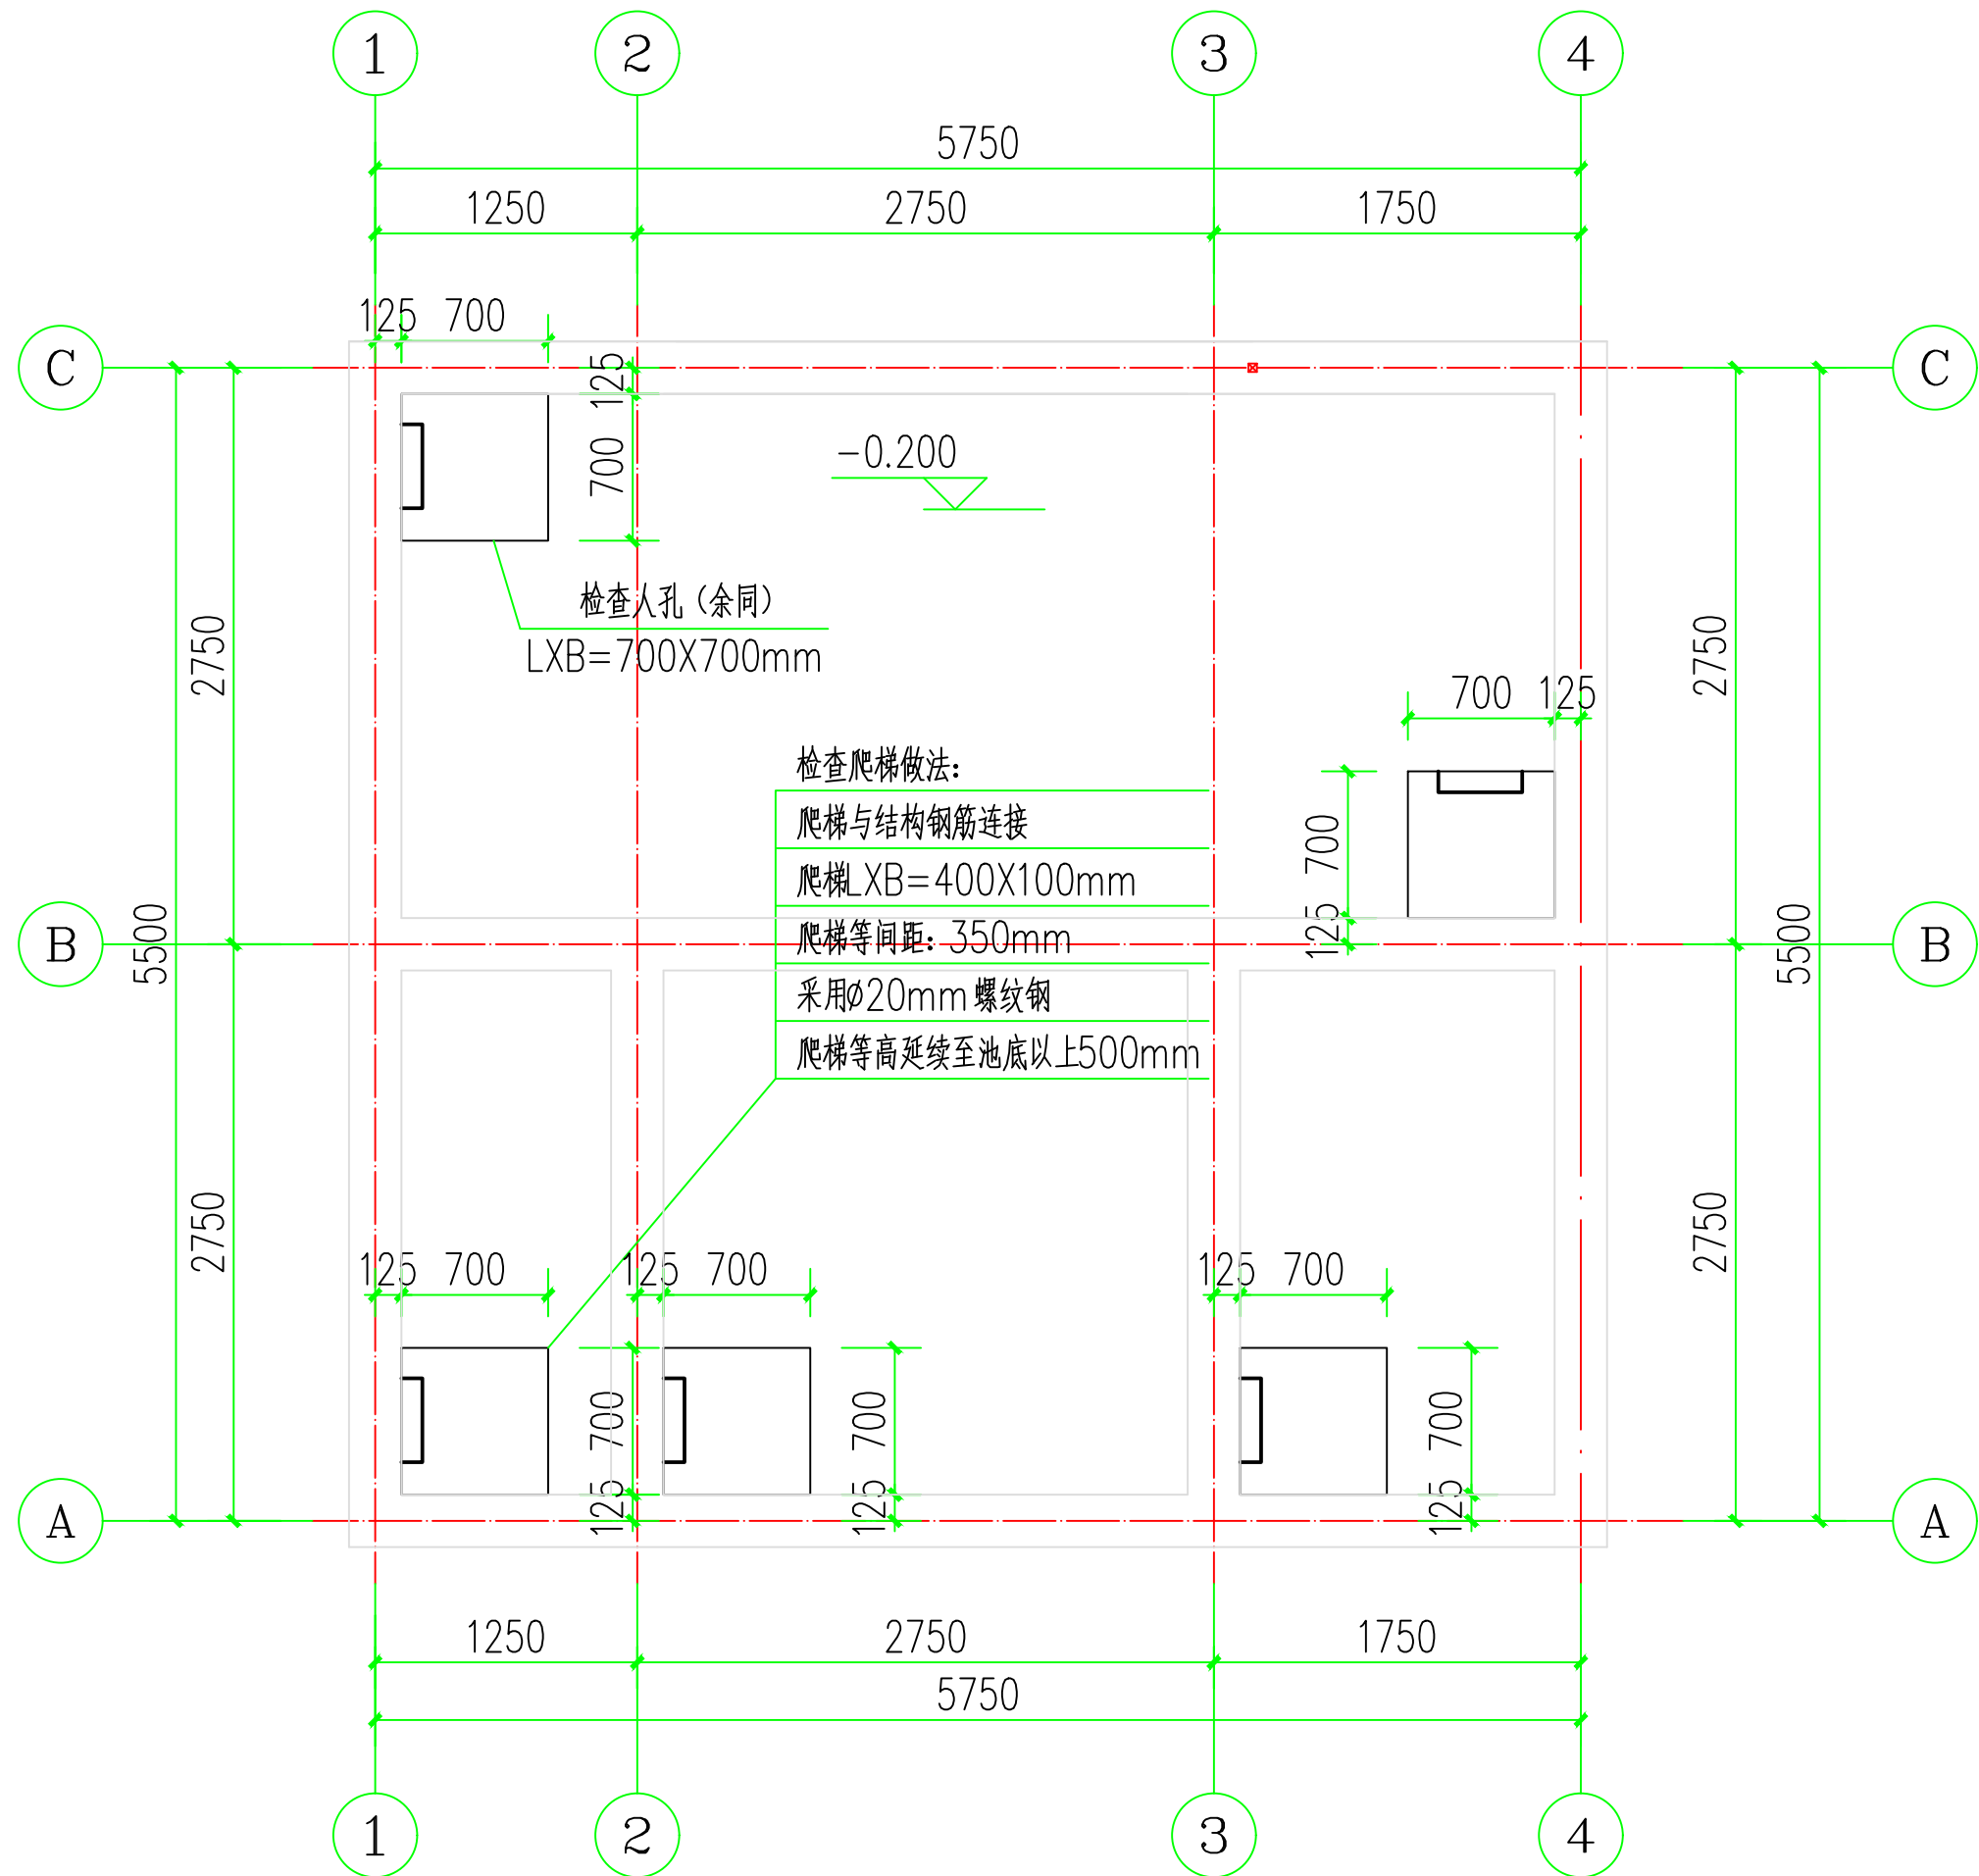

检查人孔平面布置图 1:50

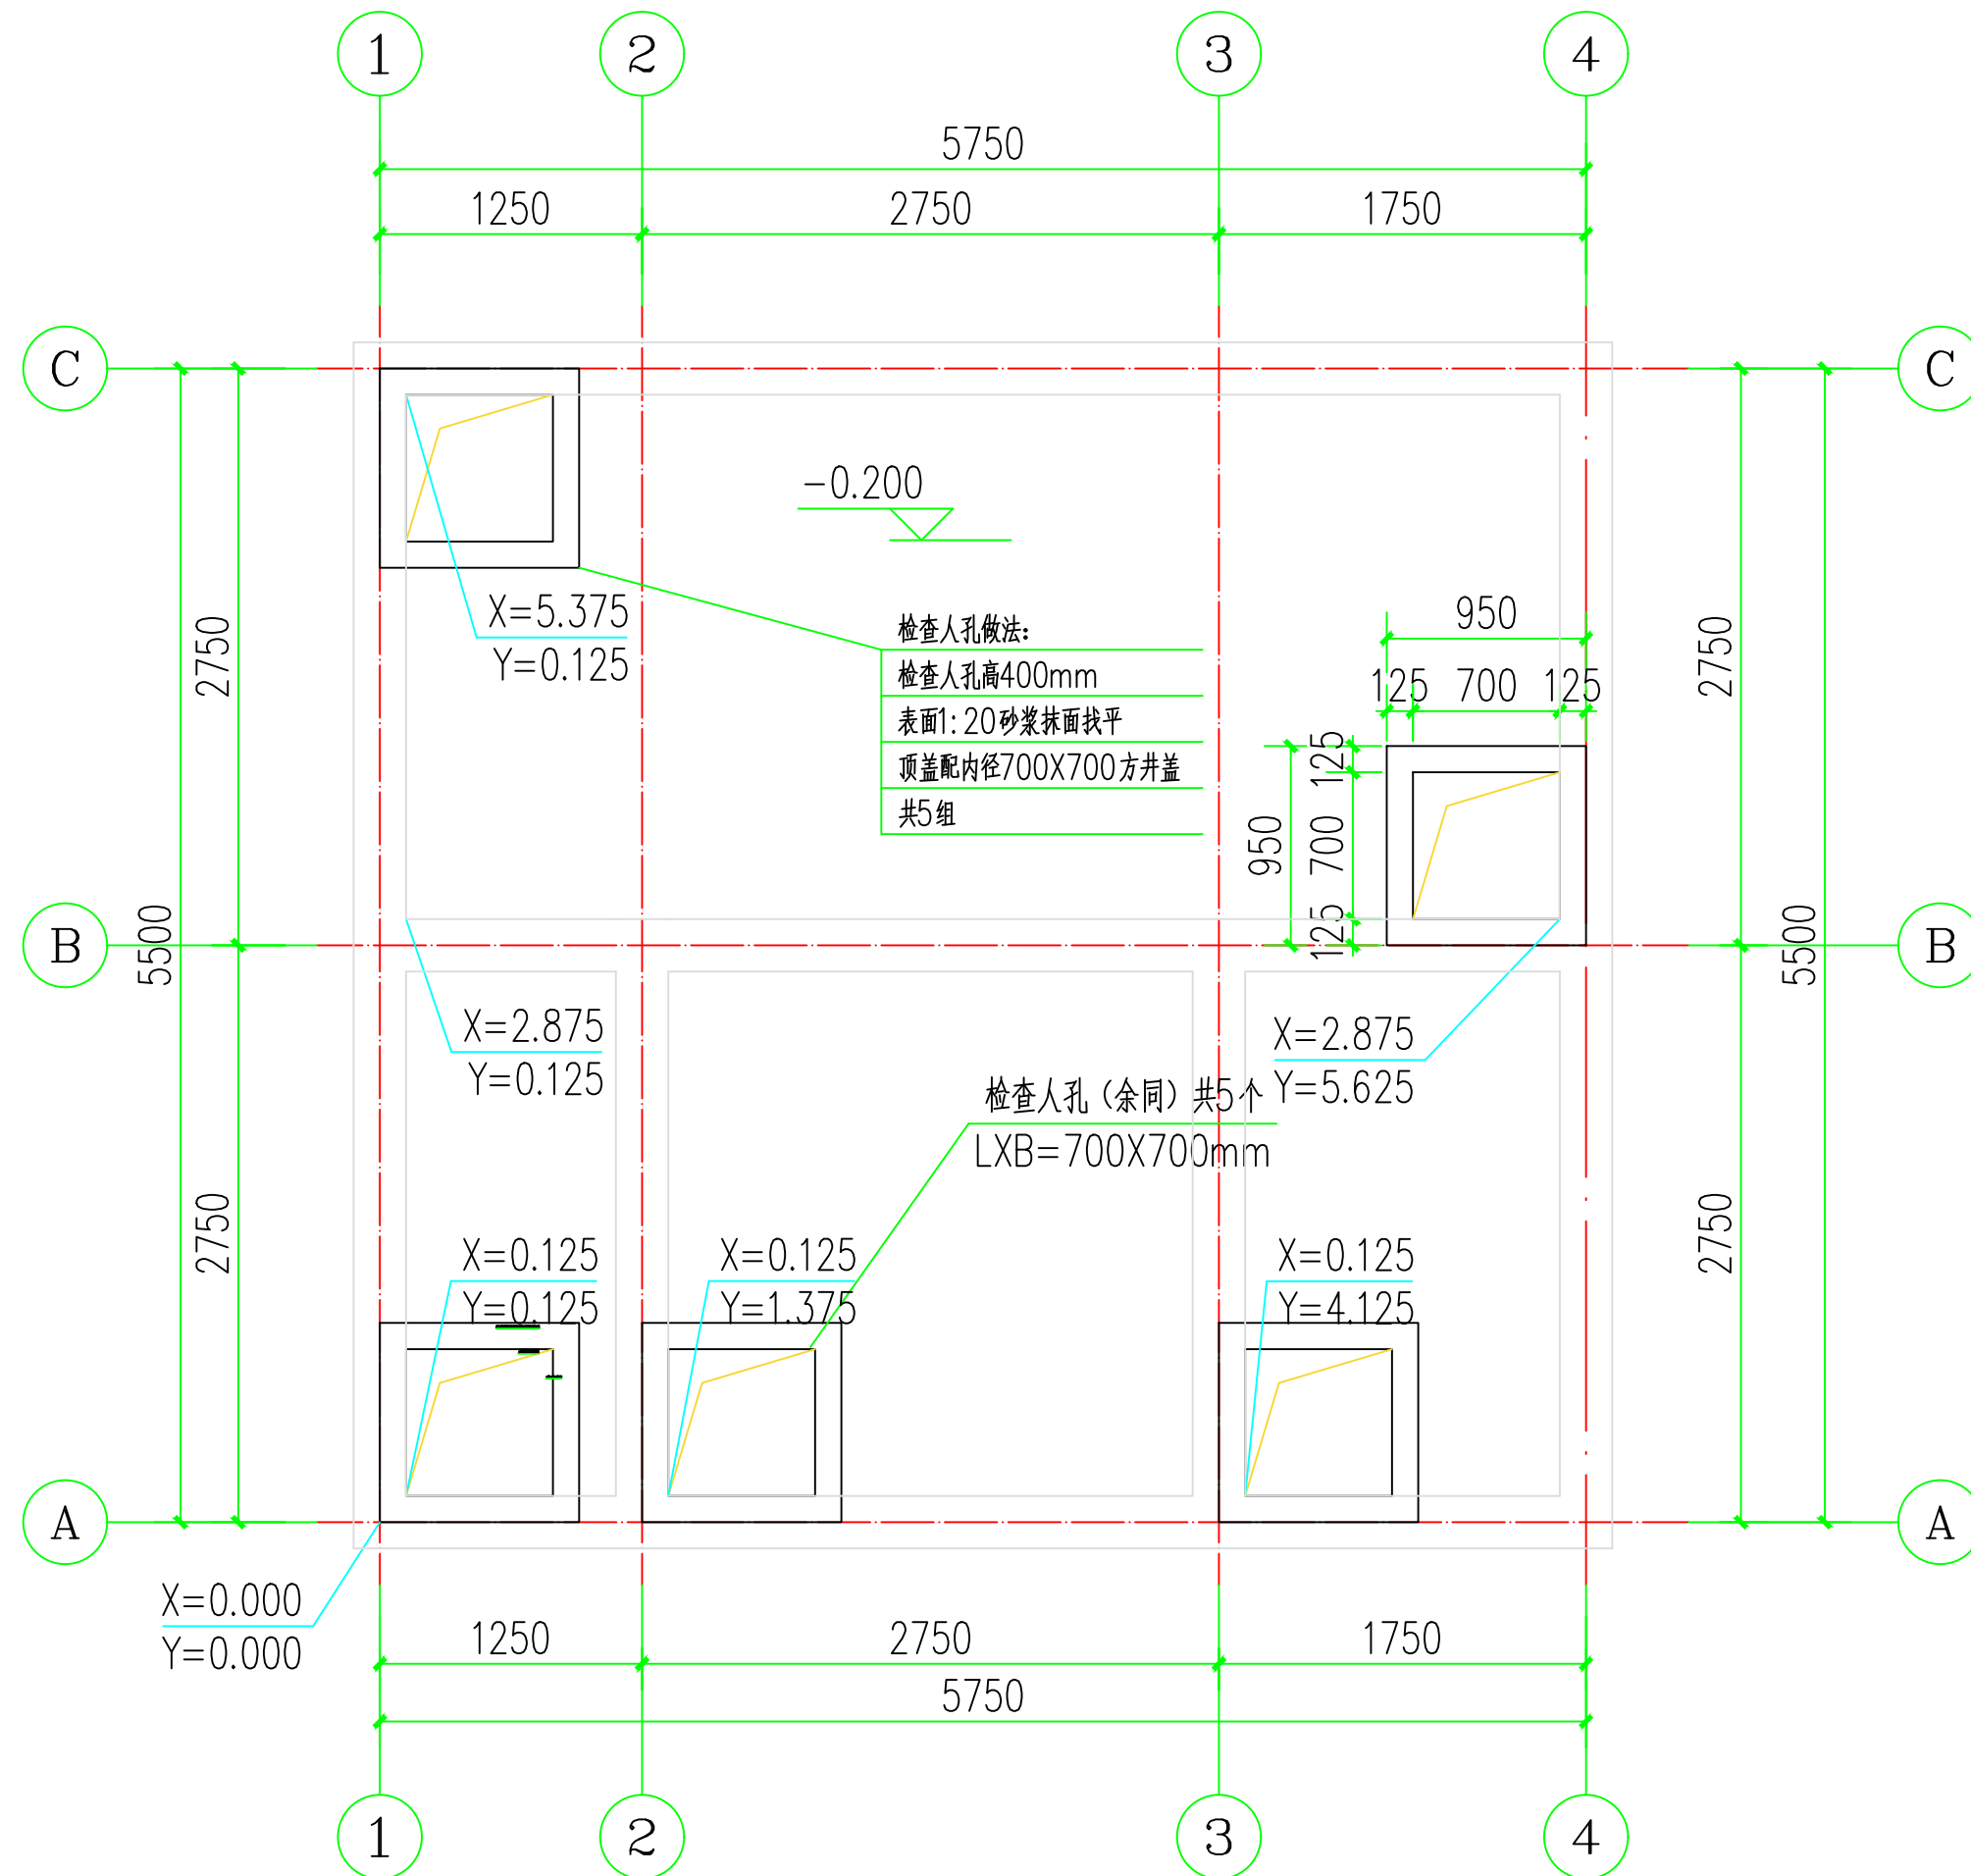


预处理池检修井定位图 1:50

版本 REVISION	升版原因 CAUSE			升版日期 DATE
会	建筑	余燕南	给排水	高寒
签	结构	梁志达	暖通	马强
栏	电气	毛德强		
委托单位 CLIENT				
项目名称 ITEM NAME				
连云港市赣榆区城西镇仙二村 生活污水治理项目				
图纸名称 DRAWING TITLE				
预处理池检修井定位图				
设计编号 PROJECT No.				
电子文档 ELECTRONIC FILE				
所 长 GROUP DIRECTOR		王晓春	王 晓 春	
项目负责人 PROJECT DIRECTOR		任佳萌	任 佳 萌	
审定人 APPROVED BY		任佳萌	任 佳 萌	
专业负责人 DISCIPLINE RESPONSIBLE BY		余燕南	余 燕 南	
校对 CHECKED BY		郭 威	郭 威	
设计人 DESIGNED BY		李永超	李 永 超	
制图人 DESIGNED BY		李永超	李 永 超	
图别 STATUS	建施	图号 DRAWING NO.	B-05	
比例 SCALE	分示	日期 DATE	2025.08	
图纸属性 ATTRIBUTE				




电话: 024-24528596 邮箱: syjinluopan@163.com
地址: 辽宁省沈阳市和平区胜利大街92号胜利大厦5楼

图纸属性	ATTRIBUTE
------	-----------

 

1:50

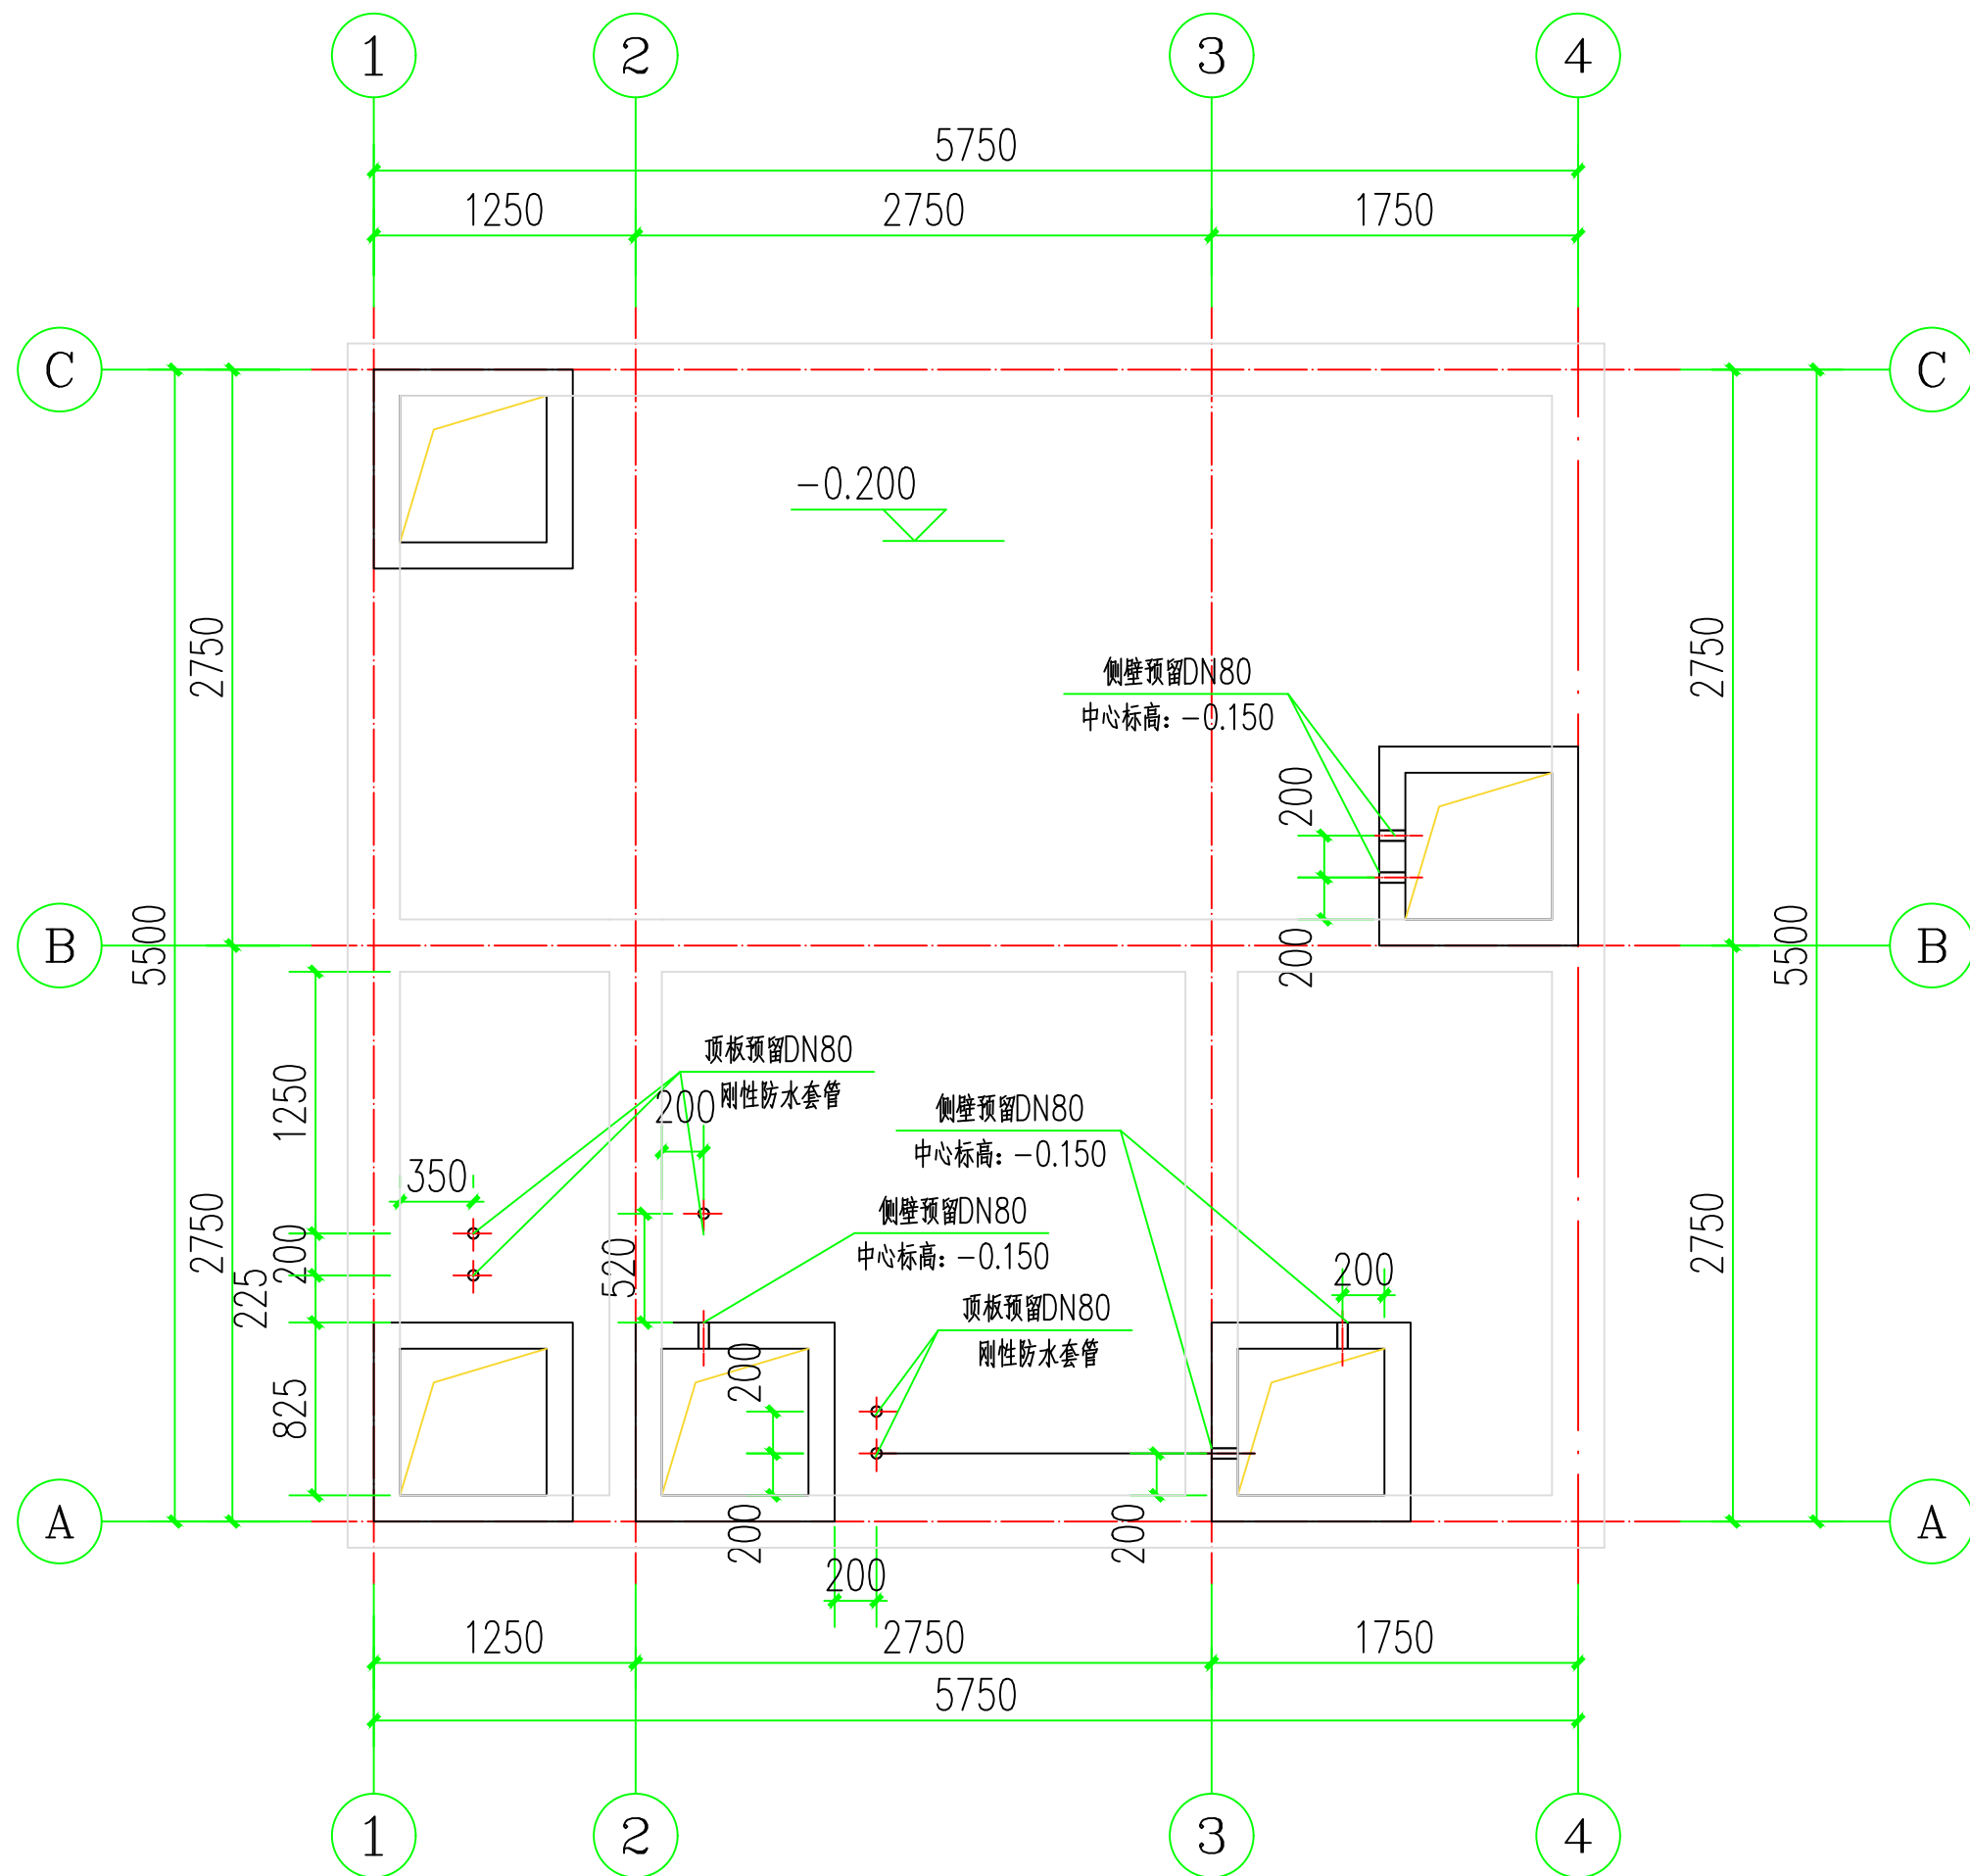

预处理池池顶预留洞布置图 1:50

版本 REVISION	升版原因 CAUSE		升版日期 DATE
会	建筑	余燕南	给排水
签	结构	梁志达	暖通
栏	电气	毛德强	
委托单位 CLIENT			
项目名称 ITEM NAME			
连云港市赣榆区城西镇仙二村 生活污水治理项目			
图纸名称 DRAWING TITLE			
预处理池池顶预留洞布置图			
设计编号 PROJECT No.			
电子文档 ELECTRONIC FILE			
所长 GROUP DIRECTOR	王晓春	王	
项目负责人 PROJECT DIRECTOR	任佳萌	任	
审定人 APPROVED BY	任佳萌	任	
专业负责人 DISCIPLINE RESPONSIBLE BY	余燕南	余	
校对 CHECKED BY	郭威	郭	
设计人 DESIGNED BY	李永超	李	
制图人 DESIGNED BY	李永超	李	
图别 STATUS	建施	图号 DRAWING NO.	B-07
比例 SCALE	分示	日期 DATE	2025.08
图纸属性 ATTRIBUTE			



沈阳市金罗盘建筑设计有限公司

Shenyang Gold Compass Architectural Design Ltd.

建筑行业（建筑工程） 甲级证书编号：A121001762
建筑行业（人防工程）
风景园林工程设计专项
市政行业（给水、排水、热力、桥梁、道路、环境、卫生）
乙级证书编号：A221001769
城乡规划编制 辽自资规乙字23210025

电话：024-24528596 邮箱：syjinluopan@163.com
地址：辽宁省沈阳市和平区胜利大街92号胜利大厦5楼

版本 REVISION	升版原因 CAUSE	升版日期 DATE
会	建筑 余燕南 给排水	高寒
签	结构 梁志远 暖通	马强
栏	电气 毛德强	

委托单位
CLIENT


项目名称
ITEM NAME 连云港市赣榆区城西镇仙二村
生活污水治理项目

图纸名称
DRAWING TITLE 预处理池预埋件布置图

设计编号
PROJECT No.

电子文档
ELECTRONIC FILE

所长 GROUP DIRECTOR	王晓春	王
项目负责人 PROJECT DIRECTOR	任佳萌	任
审定人 APPROVED BY	任佳萌	
专业负责人 DISCIPLINE RESPONSIBLE BY	余燕南	余
校对 CHECKED BY	郭威	郭
设计人 DESIGNED BY	李永超	李
制图人 DESIGNED BY	李永超	李
图别 STATUS	建施	图号 DRAWING NO. B-08
比例 SCALE	分示	日期 DATE 2025.08
图纸属性 ATTRIBUTE		

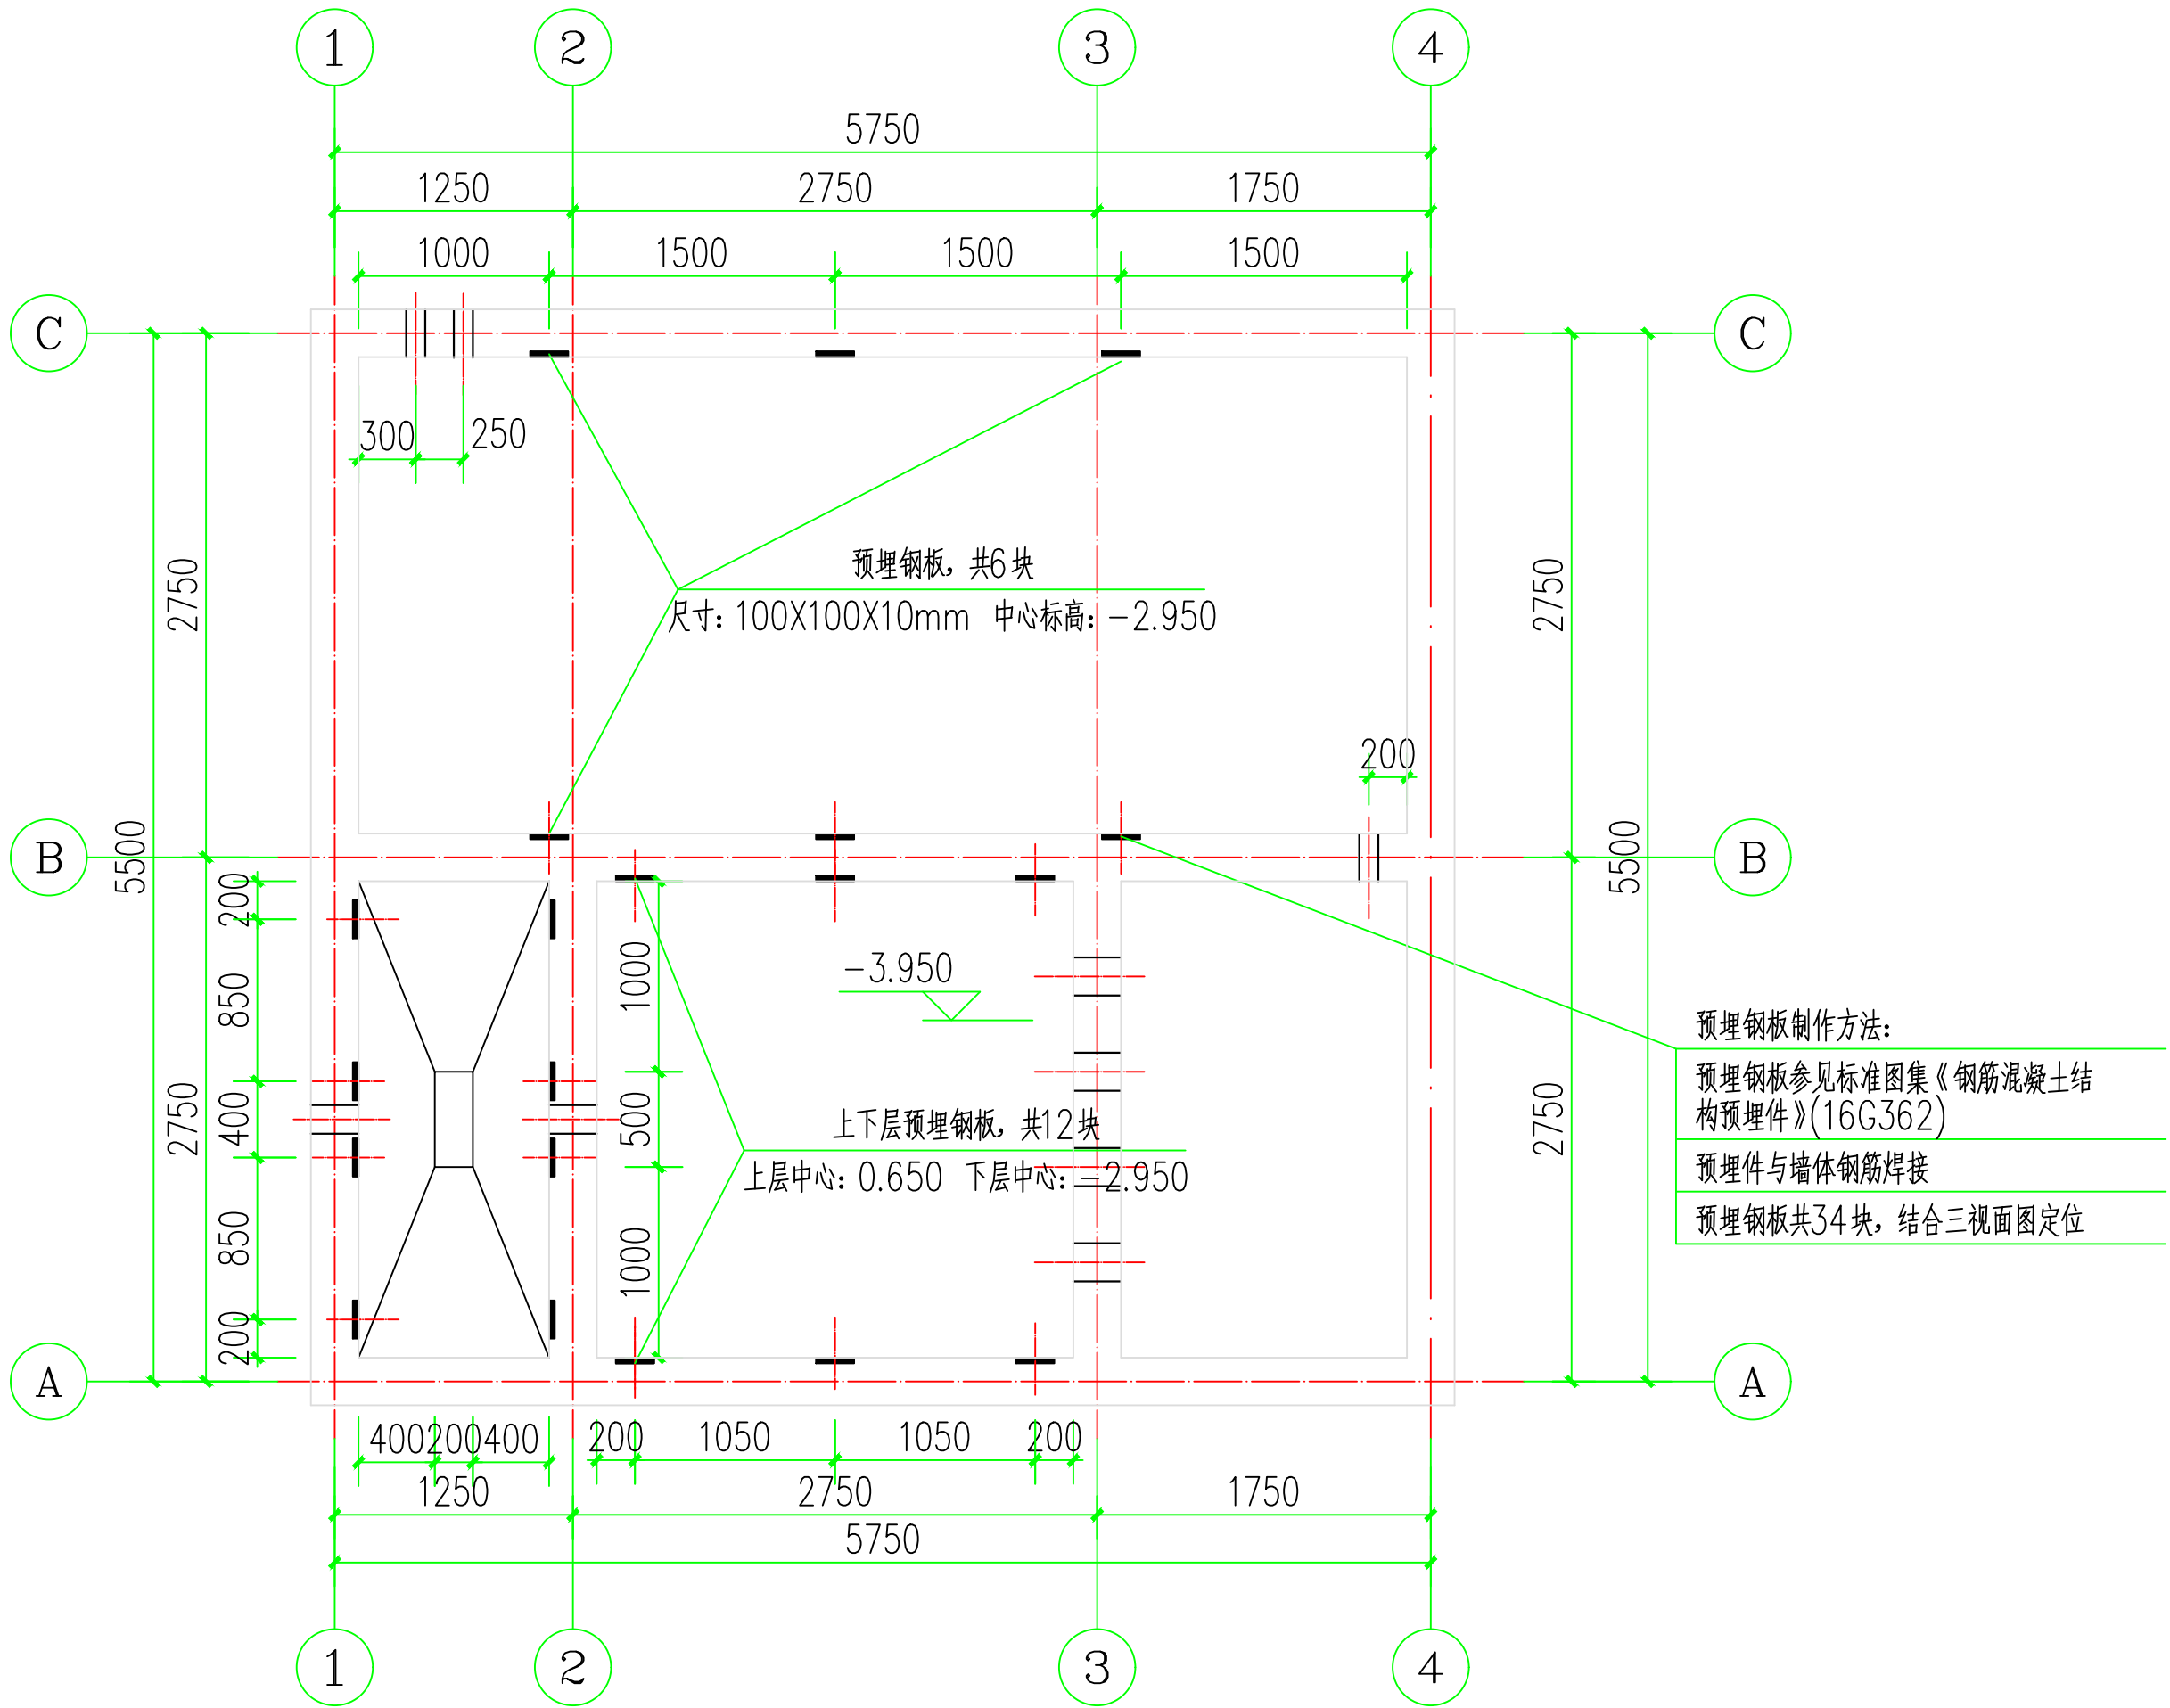

预处理池预埋件布置图 1:250



沈阳市金罗盘建筑设计有限公司
Shenyang Gold Compass Architectural Design Ltd.


建筑行业（建筑工程）
甲级证书编号：A121001762

建筑行业（人防工程）
风景园林工程设计专项
市政行业（给水、排水、热力、桥梁、道路、环境、卫生）
乙级证书编号：A221001769

城乡规划编制
辽自资规乙字23210025


电话：024-24528596
地址：辽宁省沈阳市和平区胜利大街92号胜利大厦5楼

邮箱：syjinluopan@163.com

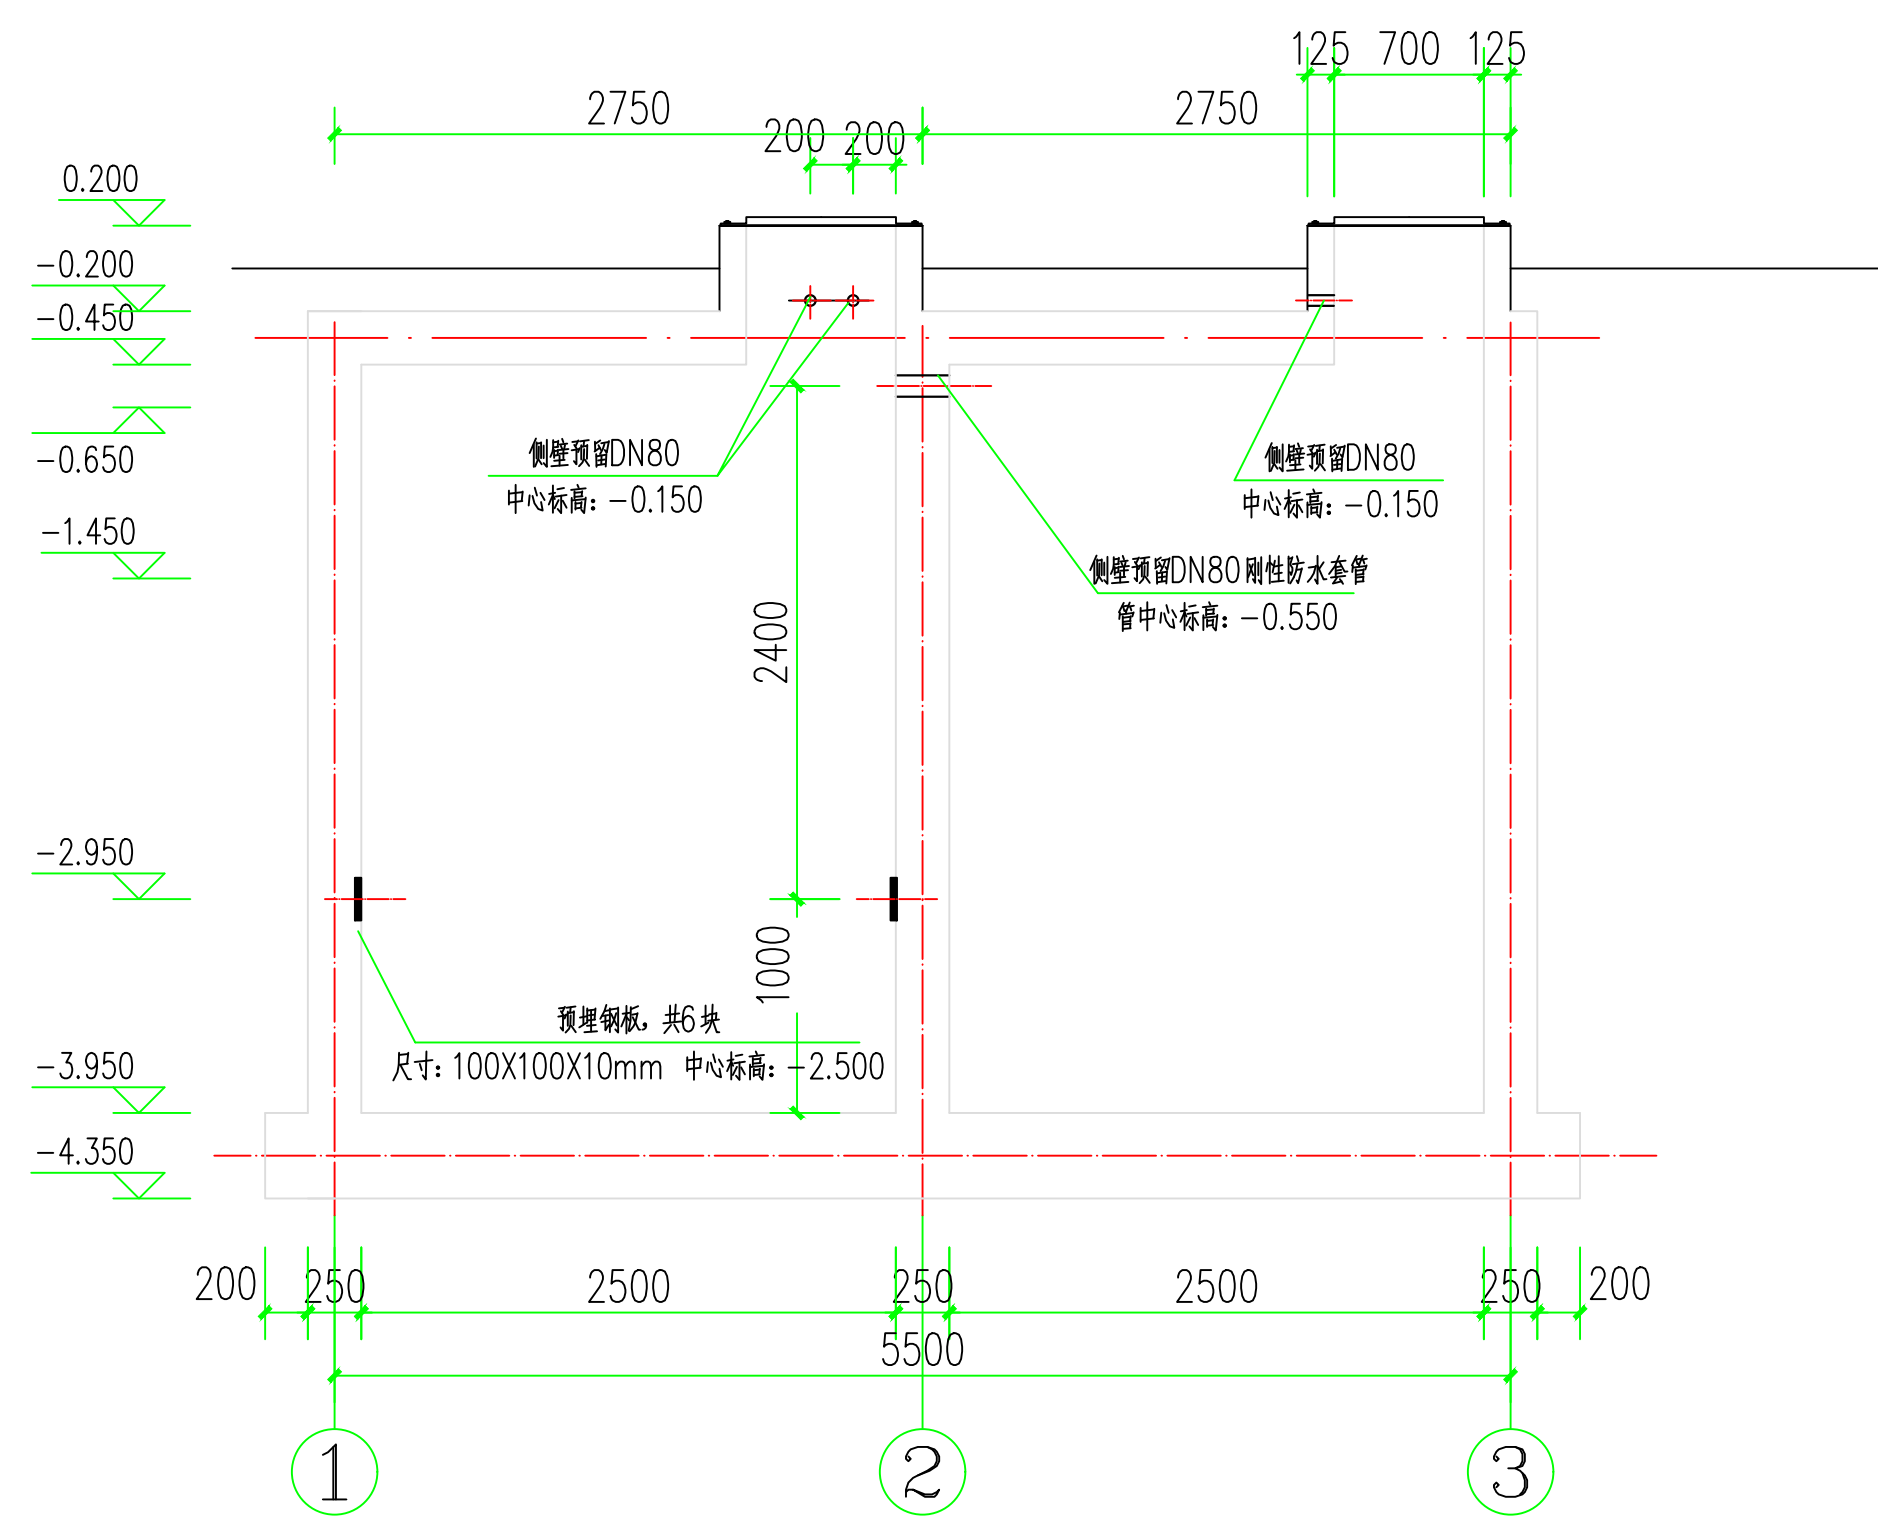

预处理池1-1剖面图 1:50

版本 REVISION		升版原因 CAUSE				升版日期 DATE			
会		建筑		余燕南		给排水		高寒	
签		结构		梁志达		暖通		马强	
栏		电气		毛德强					
委托单位 CLIENT									
项目名称 ITEM NAME		连云港市赣榆区城山镇仙二村 生活污水治理项目							
图纸名称 DRAWING TITLE		预处理池1-1剖面图							
设计编号 PROJECT No.									
电子文档 ELECTRONIC FILE									
所 长 GROUP DIRECTOR				王晓春		王			
项目负责人 PROJECT DIRECTOR				任佳萌		任			
审定人 APPROVED BY				任佳萌		任			
专业负责人 DISCIPLINE RESPONSIBLE BY				余燕南		余燕南			
校对 CHECKED BY				郭 威		郭威			
设计人 DESIGNED BY				李永超		李永超			
制图人 DESIGNED BY				李永超		李永超			
图别 STATUS		建施		图号 DRAWING NO.		B-09			
比例 SCALE		分示		日期 DATE		2025. 08			
图纸属性 ATTRIBUTE									

 

沈阳市金罗盘建筑设计有限公司
Shenyang Gold Compass Architectural Design Ltd.

建筑行业（建筑工程）
甲级证书编号：A121001762

建筑行业（人防工程）
风景园林工程设计专项
市政行业（给水、排水、热力、桥梁、道路、环境、卫生）
乙级证书编号：A221001769


城乡规划编制
辽自资规乙字23210025

电话：024-24528596
地址：辽宁省沈阳市和平区胜利大街92号胜利大厦5楼

邮箱：syjinluopan@163.com

版本 REVISION	升版原因 CAUSE		升版日期 DATE
会	建筑	余燕南	给排水
签	结构	梁志达	暖通
栏	电气	毛德强	

委托单位 CLIENT			
项目名称 ITEM NAME		连云港市赣榆区城西镇仙二村 生活污水治理项目	
图纸名称 DRAWING TITLE		预处理池2-2剖面图	
设计编号 PROJECT No.			
电子文档 ELECTRONIC FILE			
所 长 GROUP DIRECTOR		王晓春	王
项目负责人 PROJECT DIRECTOR		任佳萌	任
审定人 APPROVED BY		任佳萌	任
专业负责人 DISCIPLINE RESPONSIBLE BY		余燕南	余
校对人对 CHECKED BY		郭 威	郭
设计人 DESIGNED BY		李永超	李
制图人 DESIGNED BY		李永超	李
图别 STATUS	建施	图号 DRAWING NO.	B-10
比例 SCALE	分示	日期 DATE	2025.08
图纸属性 ATTRIBUTE			

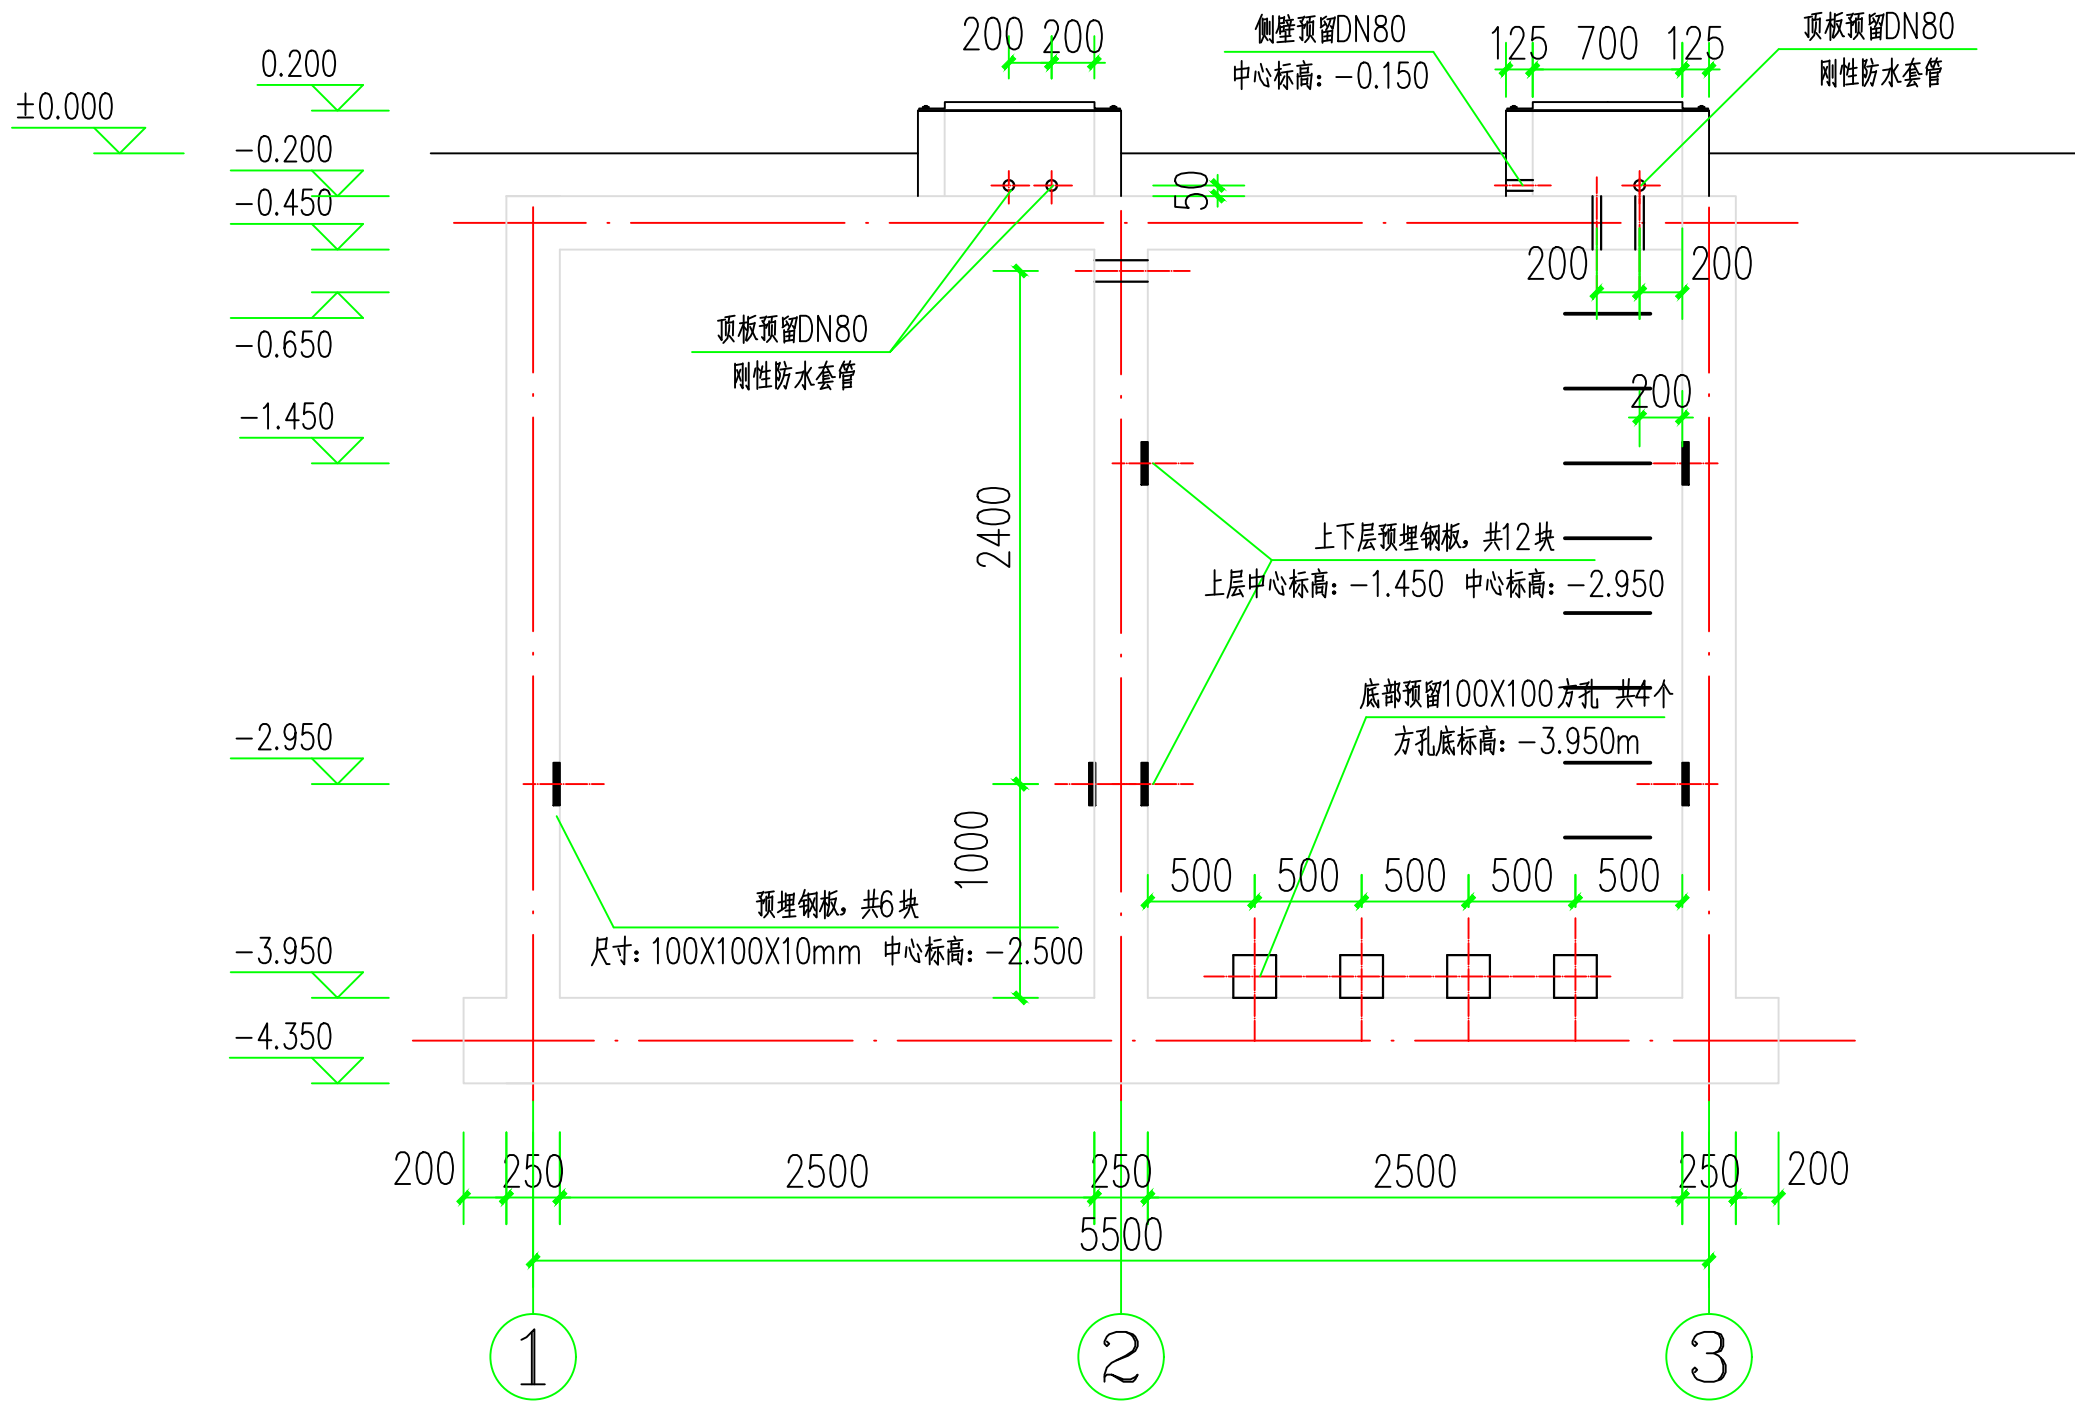

预处理池2-2剖面图 1:50



建筑行业（建筑工程）
建筑行业（人防工程）
风景园林工程设计专项
市政行业（给水、排水、热力、桥梁、道路、环境、卫生）
城乡规划编制

电话: 024--24528596 邮箱: syjinluopan@163.com
地址: 辽宁省沈阳市和平区胜利大街92号胜利大厦5楼

版本 REVISION	升版原因 CAUSE		升版日期 DATE
会	建筑	余燕平	给排水 高寒
签	结构	梁志达	暖通 马瑾
栏	电气	毛德强	


委托单位
CLIENT


项目名称
ITEM NAME

图纸名称 DRAWING TITLE	预处理池3-3剖面图
-----------------------	------------

设计编号
PROJECT No.

 电子文档
ELECTRONIC FILE

所 长 GROUP DIRECTOR		王晓春	
项目负责人 PROJECT DIRECTOR		任佳萌	
审定人 APPROVED BY		任佳萌	
专业负责人 DISCIPLINE RESPONSIBLE BY		余燕南	
校对人 CHECKED BY		郭 威	
设计人 DESIGNED BY		李永超	
制图人 DESIGNED BY		李永超	
图别 STATUS	建施	图号 DRAWING NO.	B-11
比例 SCALE	分示	日期 DATE	2025.08
图纸属性 ATTRIBUTE			

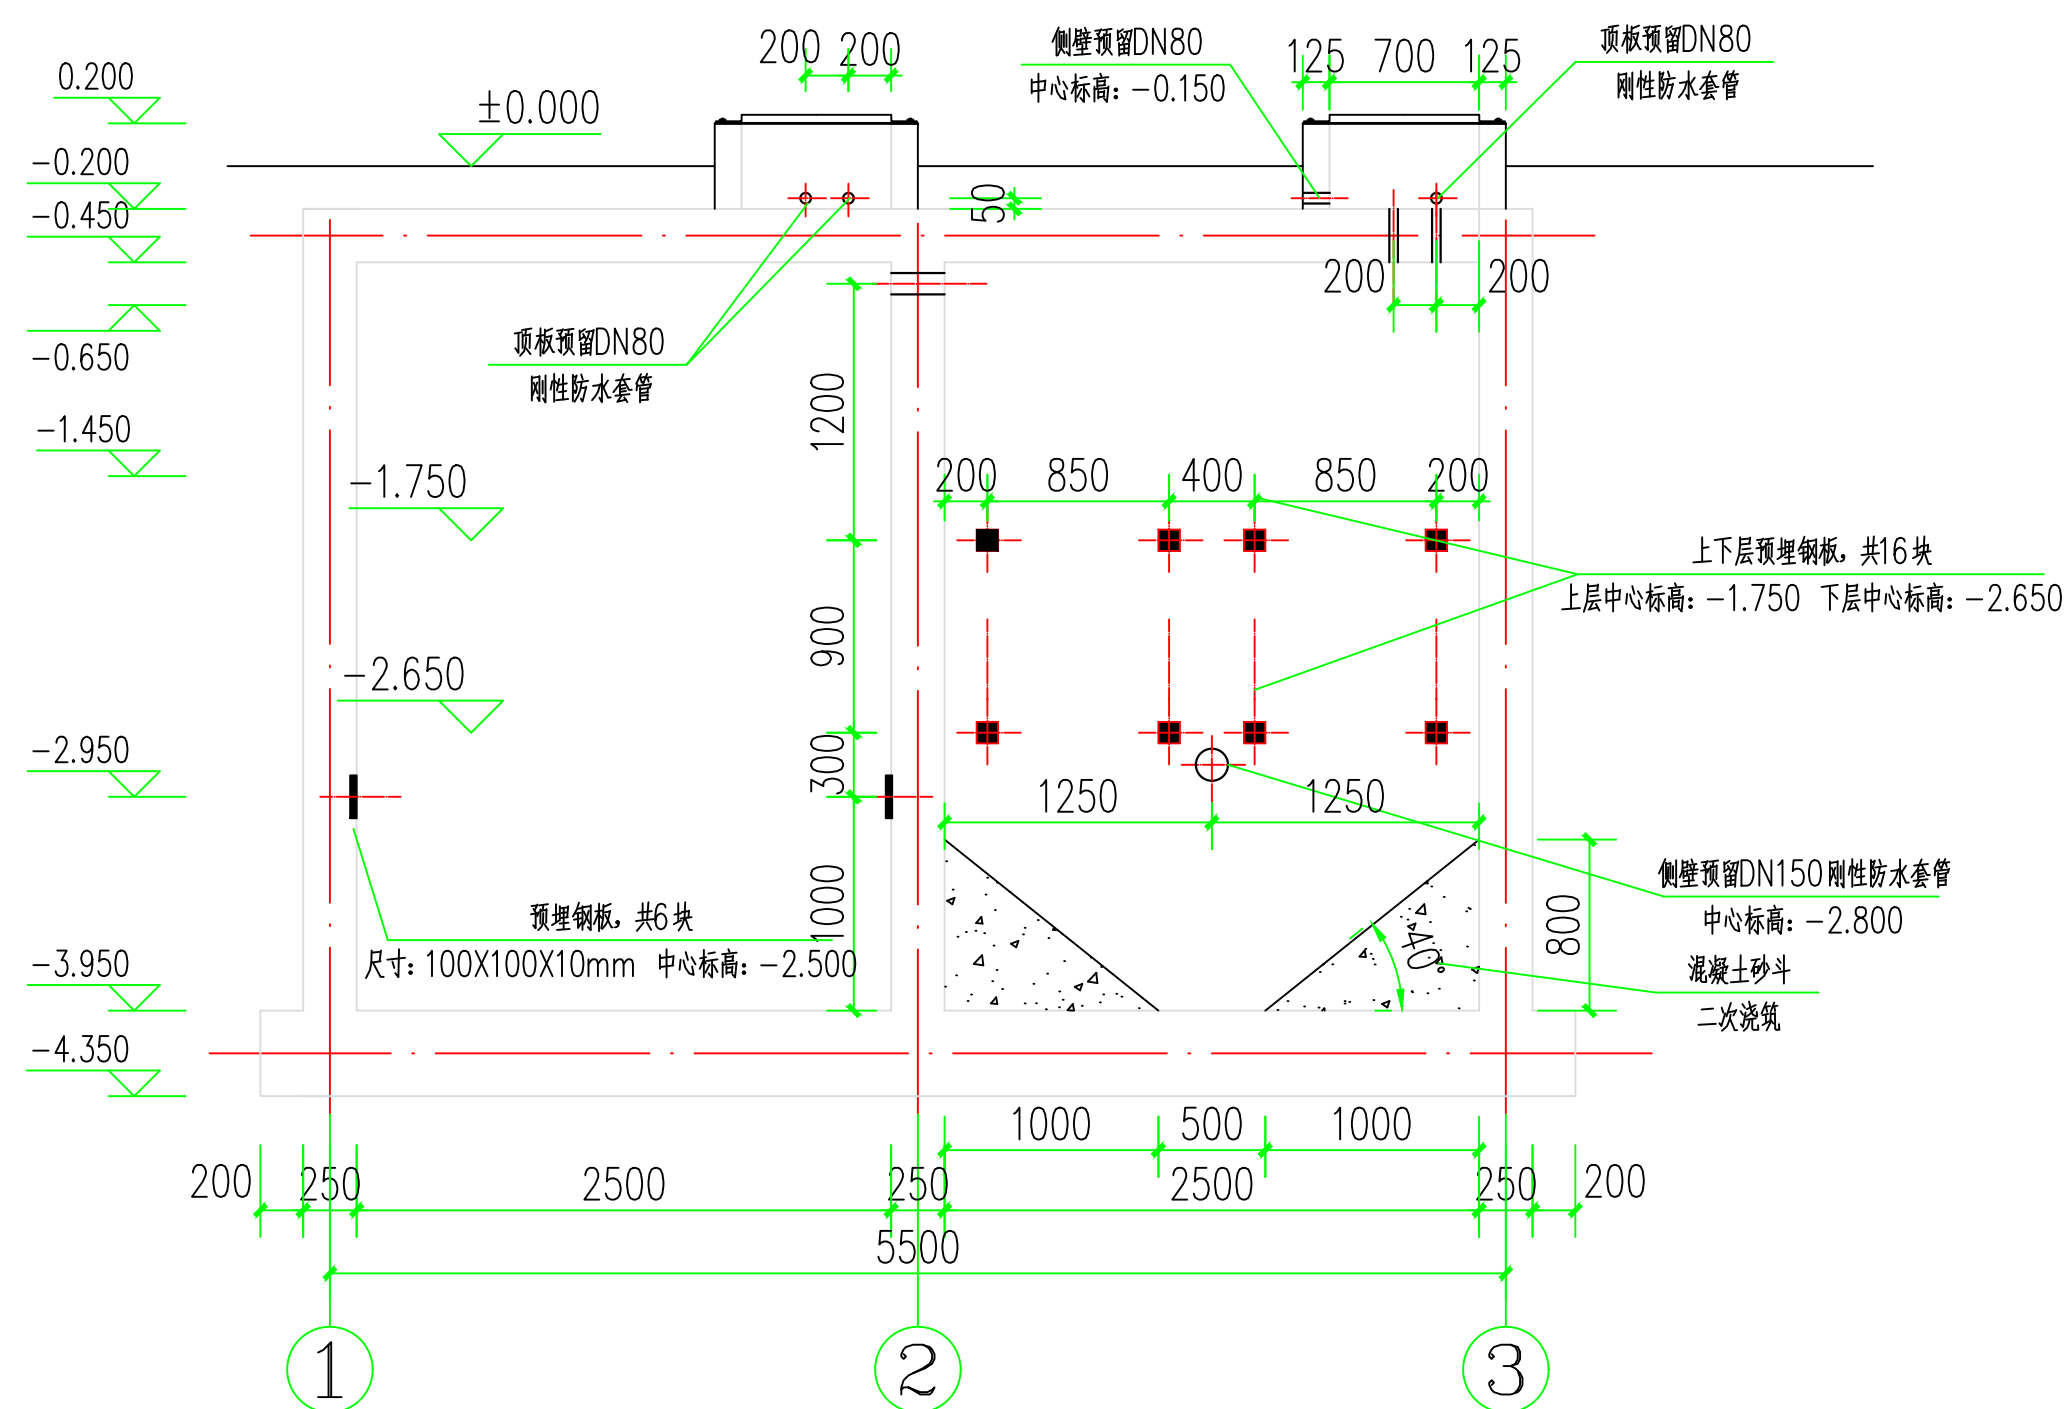

预处理池3-3剖面图 1:50



沈阳市金罗盘建筑设计有限公司

Shenyang Gold Compass Architectural Design Ltd.

建筑行业（建筑工程） 甲级证书编号：A121001762
建筑行业（人防工程）
风景园林工程设计专项
市政行业（给水、排水、热力、桥梁、道路、环境、卫生）
乙级证书编号：A221001769
城乡规划编制 辽自资规乙字23210025

电话：024-24528596 邮箱：syjinluopan@163.com
地址：辽宁省沈阳市和平区胜利大街92号胜利大厦5楼

版本 REVISION	升版原因 CAUSE		升版日期 DATE
会	建筑	余燕南	给排水
签	结构	梁志达	暖通
栏	电气	毛德强	

委托单位
CLIENT

项目名称
ITEM NAME 连云港市赣榆区城西镇仙二村
生活污水治理项目

图纸名称
DRAWING TITLE 预处理池4-4剖面图

设计编号
PROJECT No.

电子文档
ELECTRONIC FILE

所长 GROUP DIRECTOR	王晓春	王
----------------------	-----	---

项目负责人 PROJECT DIRECTOR	任佳萌	任
---------------------------	-----	---

审定人 APPROVED BY	任佳萌	任
--------------------	-----	---

专业负责人 DISCIPLINE RESPONSIBLE BY	余燕南	余
------------------------------------	-----	---

校对人 CHECKED BY	郭威	郭
-------------------	----	---


设计人 DESIGNED BY	李永超	李
--------------------	-----	---

制图人 DESIGNED BY	李永超	李
--------------------	-----	---


图别 STATUS	建施	图号 DRAWING NO.	B-12
--------------	----	-------------------	------

比例 SCALE	分示	日期 DATE	2025. 08
-------------	----	------------	----------

图纸属性 ATTRIBUTE	
-------------------	--

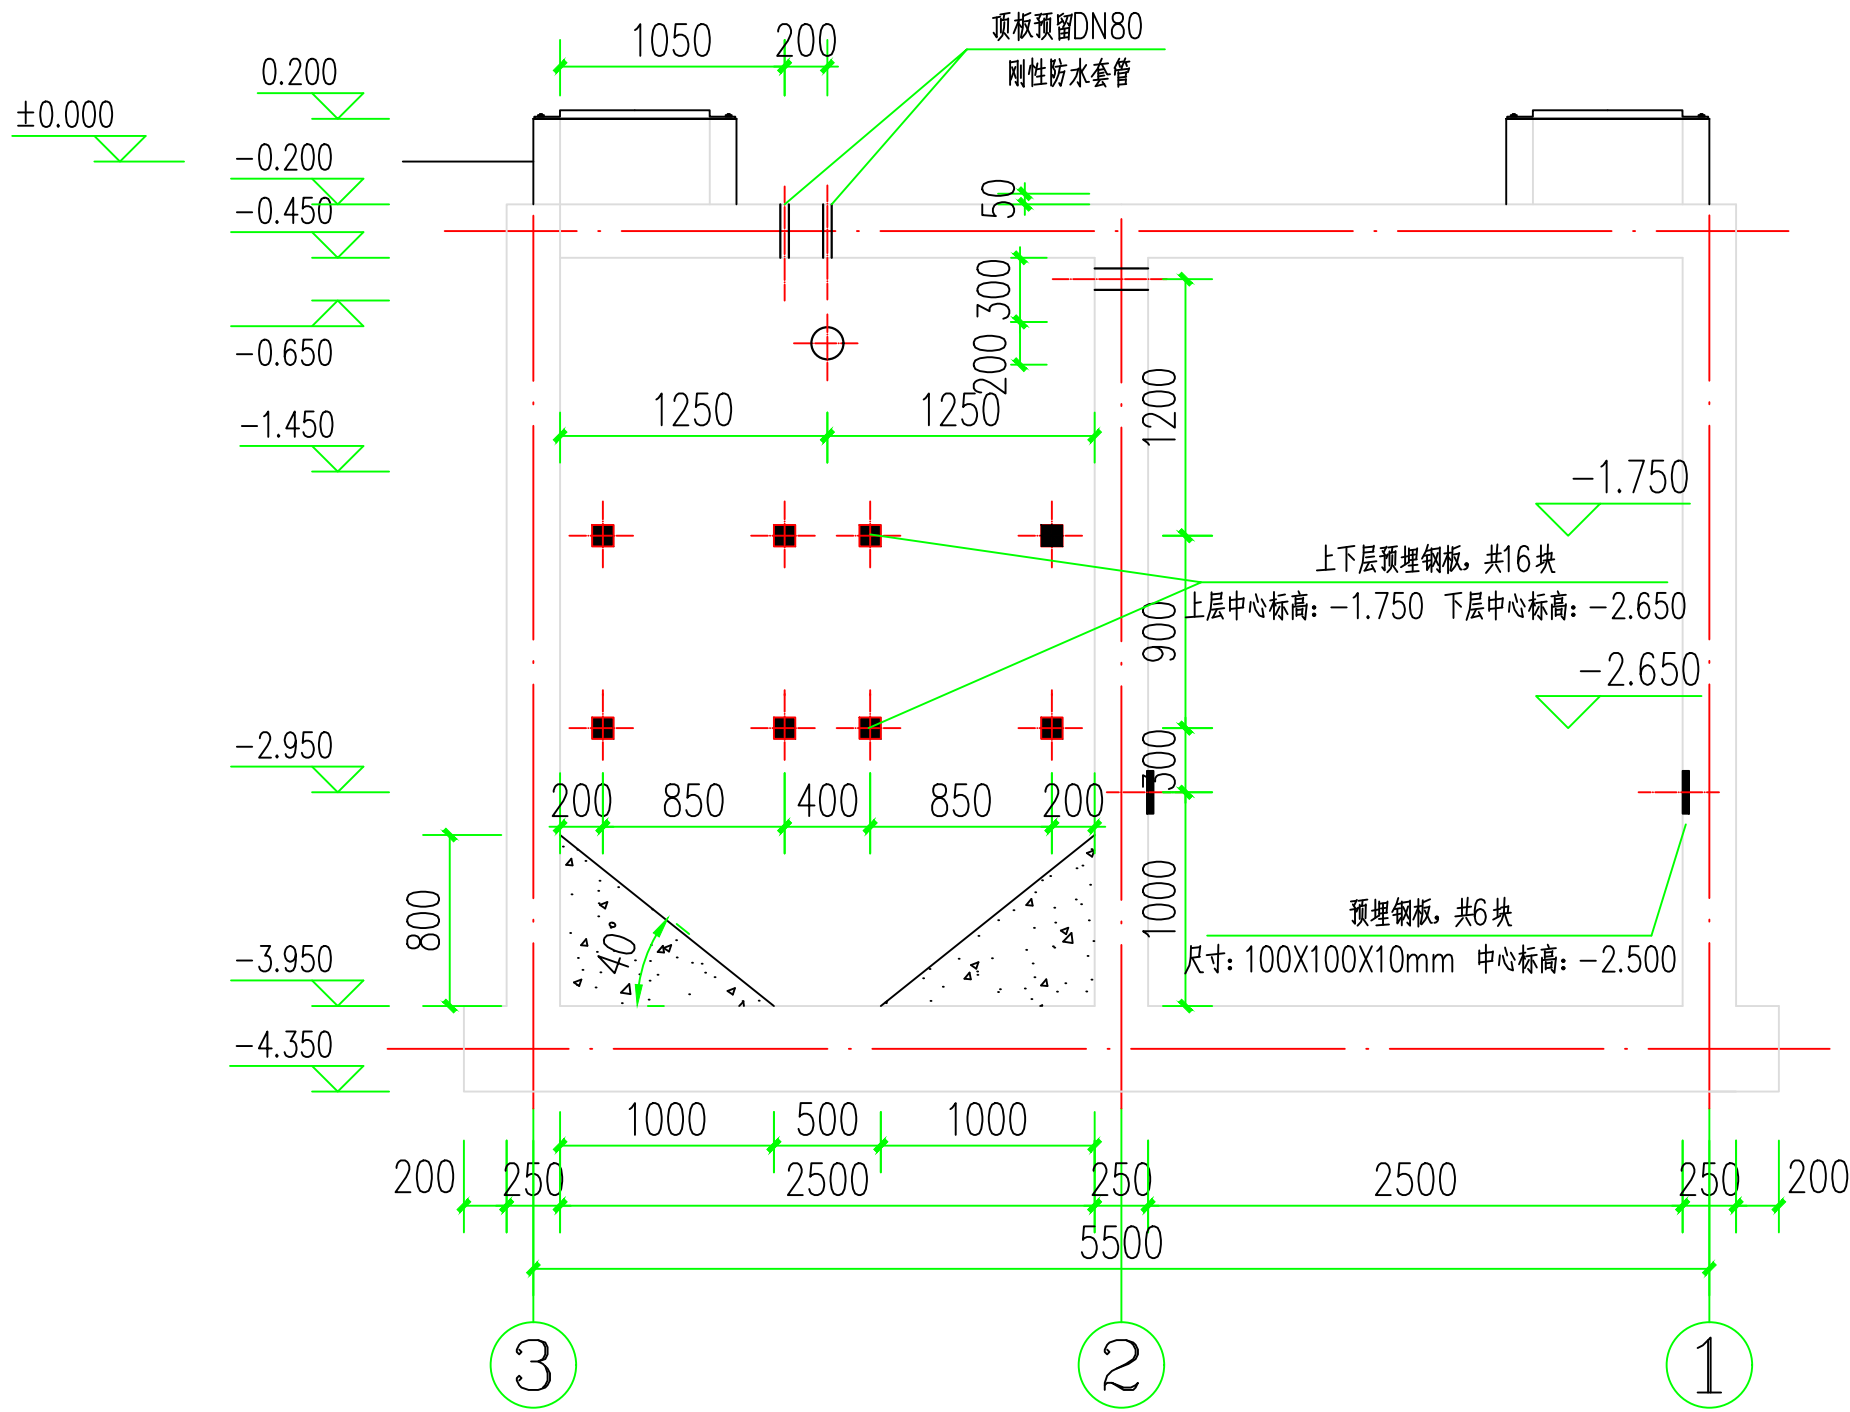

预处理池4-4剖面图 1:50

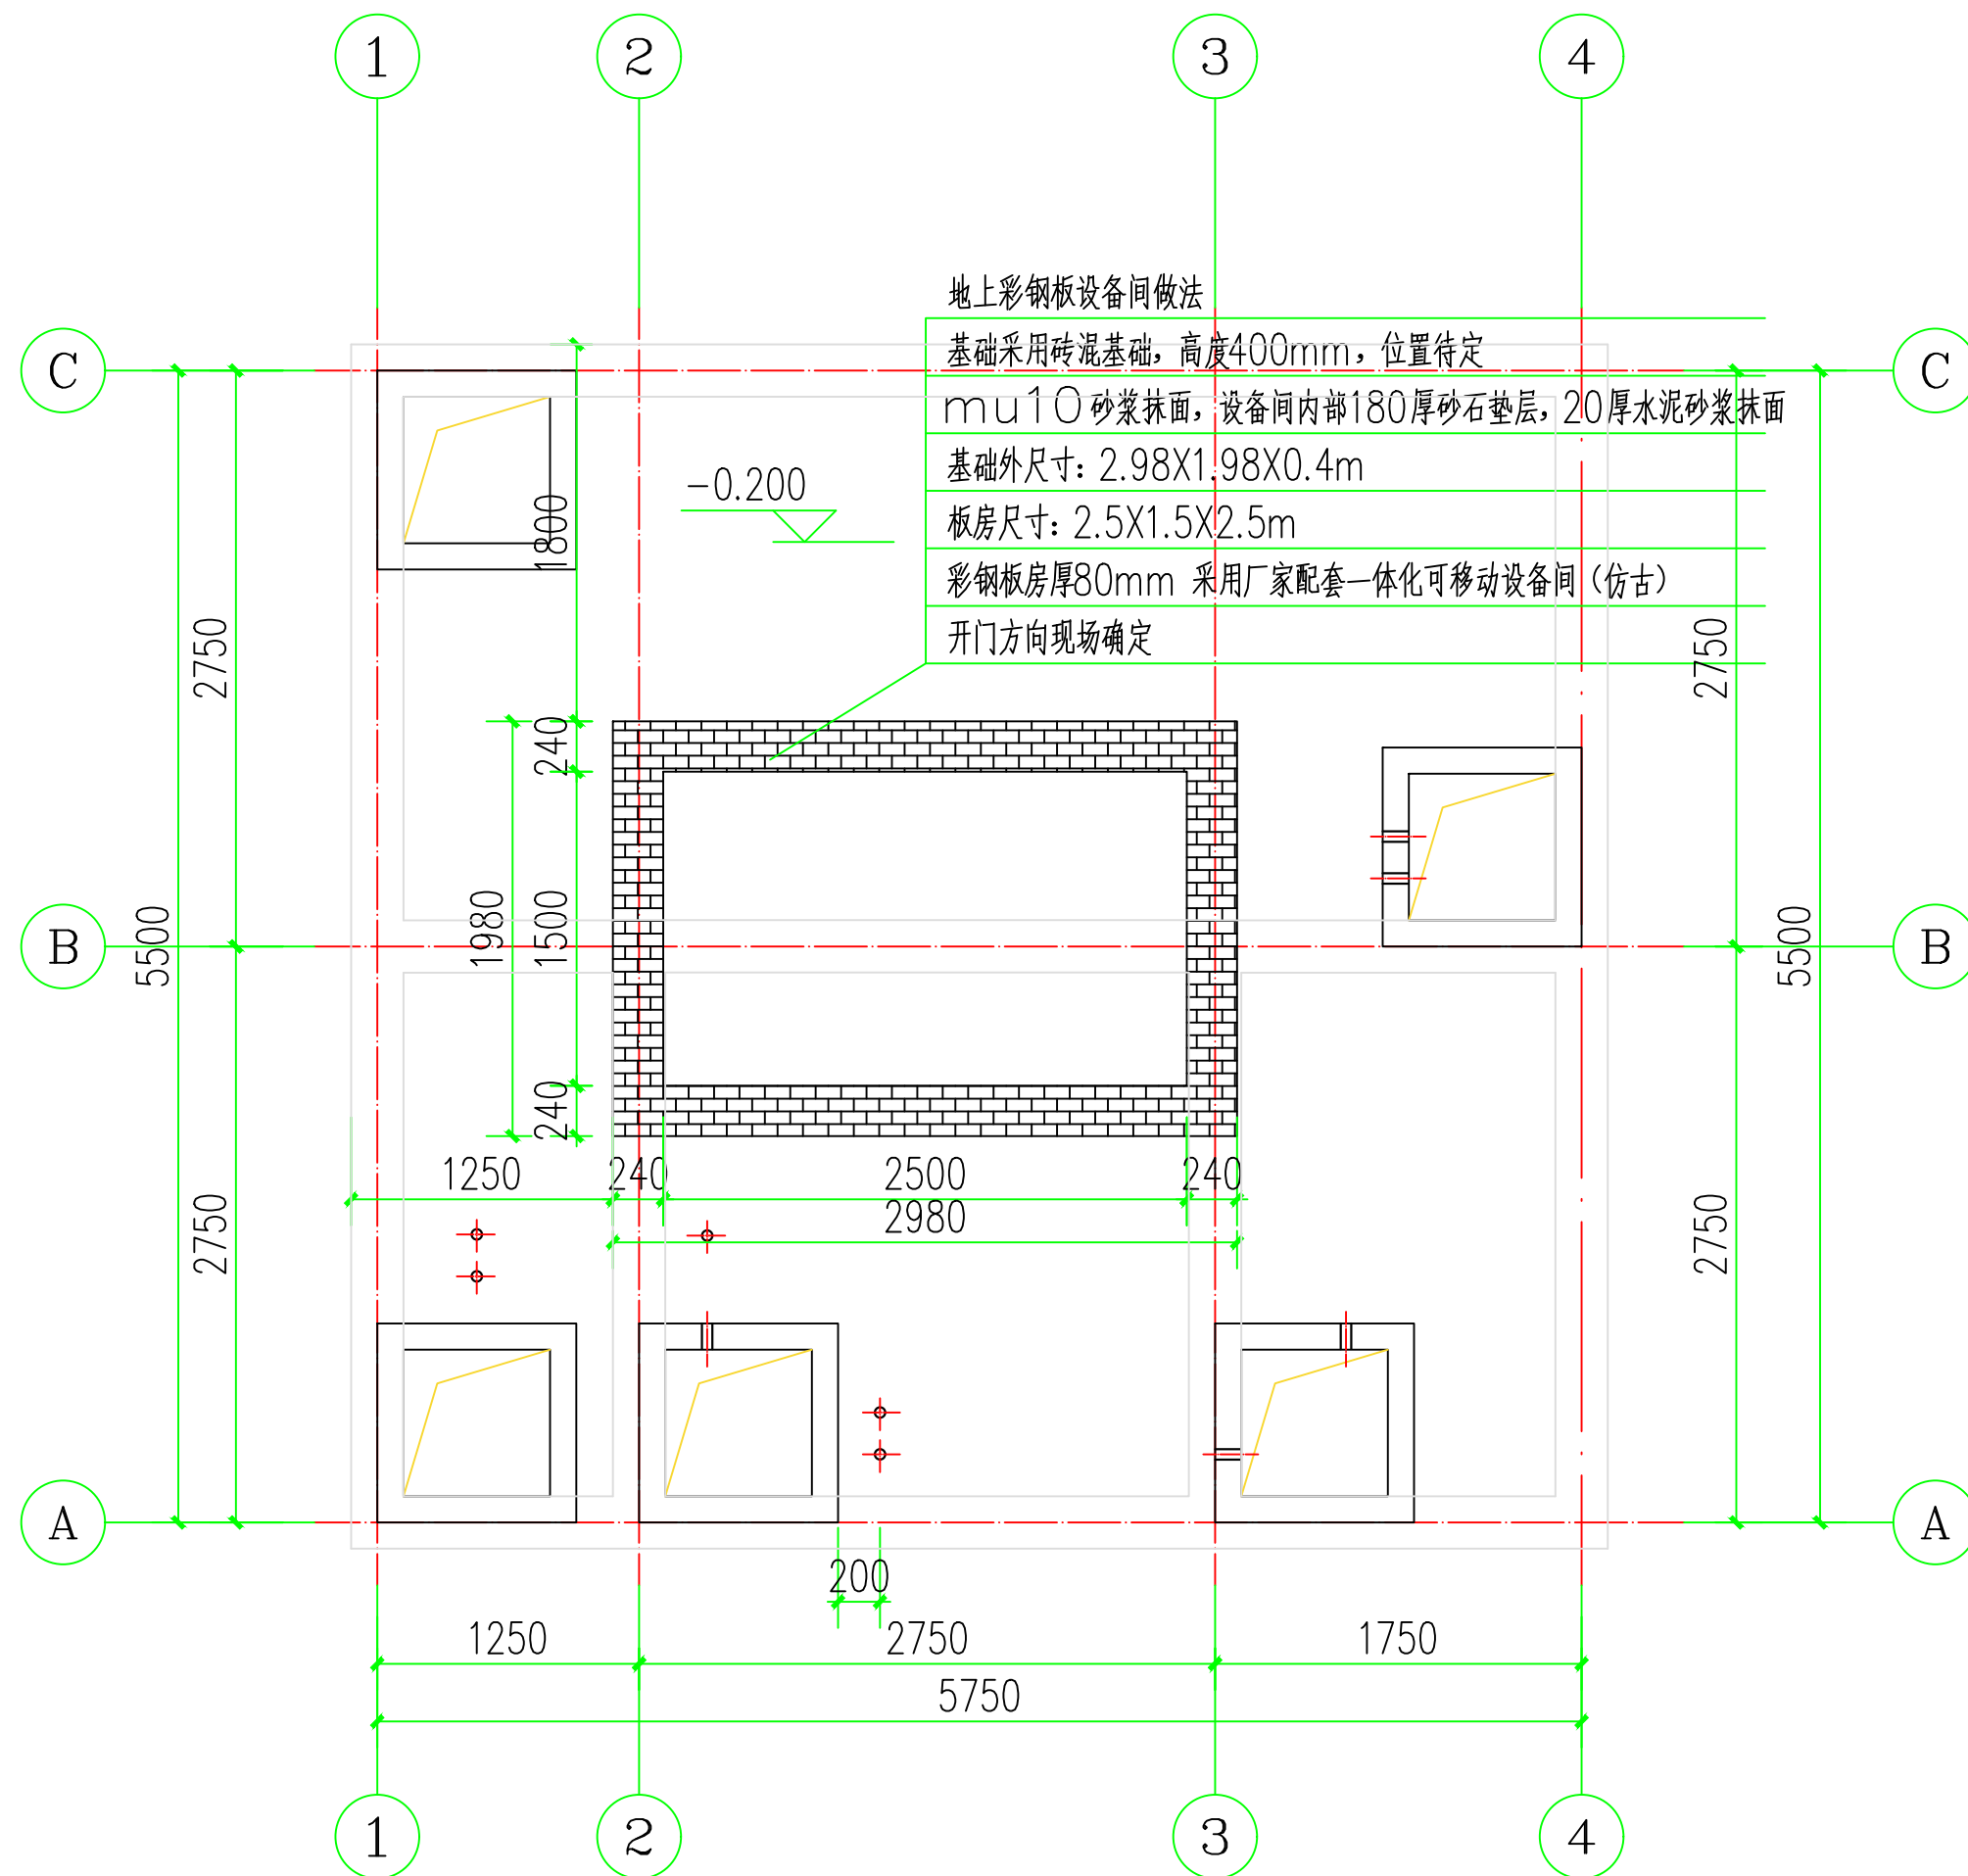

彩钢板房基础布置图 1:50

连云港市赣榆区城山镇仙二村生活污水治理项目				
版本 REVISION	升版原因 CAUSE			升版日期 DATE
会	建筑	余燕南	给排水	高寒
签	结构	梁志远	暖通	马强
栏	电气	毛德强		
委托单位 CLIENT				
项目名称 ITEM NAME				
连云港市赣榆区城山镇仙二村 生活污水治理项目				
图纸名称 DRAWING TITLE				
彩钢板房基础布置图				
设计编号 PROJECT No.				
电子文档 ELECTRONIC FILE				
所 长 GROUP DIRECTOR		王晓春	王 晓 春	
项目负责人 PROJECT DIRECTOR		任佳萌	任 佳 萌	
审定人 APPROVED BY		任佳萌	任 佳 萌	
专业负责人 DISCIPLINE RESPONSIBLE BY		余燕南	余 燕 南	
校对 CHECKED BY		郭 威	郭 威	
设计人 DESIGNED BY		李永超	李 永 超	
制图人 DESIGNED BY		李永超	李 永 超	
图别 STATUS	建施	图号 DRAWING NO.	B-13	
比例 SCALE	分示	日期 DATE	2025.08	
图纸属性 ATTRIBUTE				



建筑行业（建筑工程） 甲级证书编号：A121001762

建筑行业（人防工程）


风景园林工程设计专项

市政行业（给水、排水、热力、桥梁、道路、环境、卫生）
乙级证书编号：A921001760

辽白资规乙字23210025

电话: 024-24528596 邮箱: syjinluopan@163.com

 地址：辽宁省沈阳市和平区胜利大街92号胜利大厦5楼



图纸属性	ATTRIBUTE
------	-----------



Shenyang Gold Compass Architectural Design Ltd.

建筑行业（建筑工程）
甲级证书编号：A121001762

建筑行业（人防工程）
风景园林工程设计专项
市政行业（给水、排水、热力、桥梁、道路、环境、卫生）
乙级证书编号：A221001769

城乡规划编制
辽自资规乙字23210025

电话: 024--24528596 邮箱: syjinluopan@163.com
地址: 辽宁省沈阳市和平区胜利大街92号胜利大厦5楼

版本 REVISION	升版原因 CAUSE		升版日期 DATE
会	建筑	余燕南	给排水
签	结构	梁志达	暖通
栏	电气	毛德强	

委托单位
CLIENT

项目名称 连云港市赣榆区城西镇仙二村
生活污水处理项目

图纸名称 河道一平面布置图

设计编号
PROJECT No.

电子文档
ELECTRONIC FILE

所长 GROUP DIRECTOR	王晓春	
----------------------	-----	---

项目负责人 PROJECT DIRECTOR	任佳萌	151366
---------------------------	-----	--------

审定人
APPROVED BY

专业负责人 DISCIPLINE RESPONSIBLE BY	余燕南	余燕南
------------------------------------	-----	-----

校对 CHECKED BY	郭威	郭威
------------------	----	----


设计人 DESIGNED BY	李永超	李永超
--------------------	-----	-----

制图人 DESIGNED BY	李永超	李永超
--------------------	-----	-----

图别 STATUS	建施	图号 DRAWING NO.	B-15
--------------	----	-------------------	------

比例 SCALE	分示	日期 DATE	2025.08
-------------	----	------------	---------

图纸属性	ATTRIBUTE
------	-----------

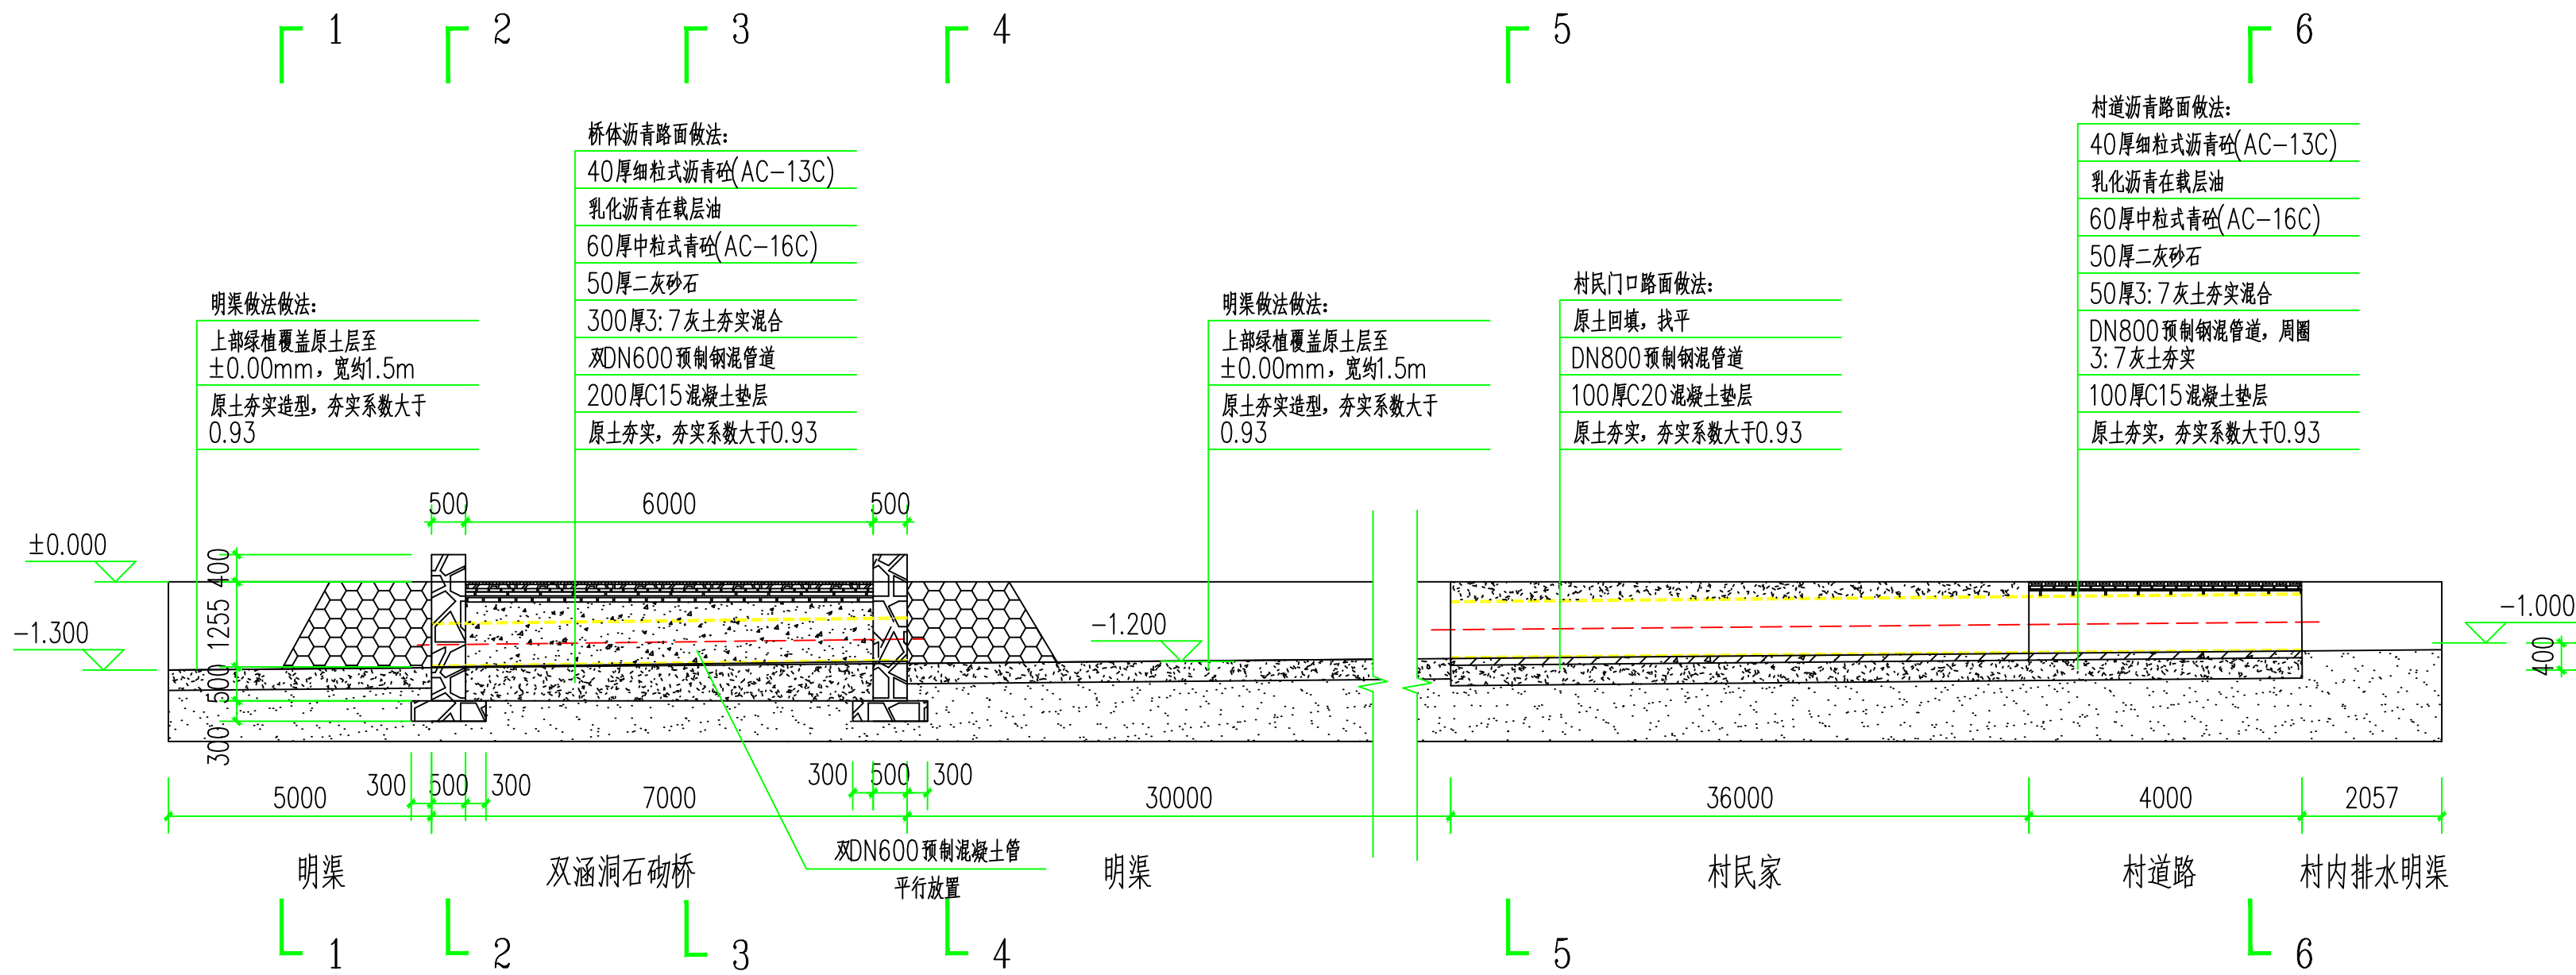

河道一平面布置图 1:125



建筑行业（建筑工程） 甲级证书编号：A121001762

建筑行业（人防工程）

风景园林工程设计专项

市政行业（给水、排水、热力、桥梁、道路、环境、卫生）



乙级证书编号: A221001769

城乡规划编制

电话：024--24528596

地址：辽宁省沈阳市和平区胜利大街92号胜利大厦5楼

比例 SCALE	分式	日期 DATE	2025.08
图纸属性 ATTRIBUTE			

  

河道一 1-1与2-2剖面图 1:50



沈阳市金罗盘建筑设计有限公司

Shenyang Gold Compass Architectural Design Ltd.

建筑行业（建筑工程） 甲级证书编号：A121001762
建筑行业（人防工程）
风景园林工程设计专项
市政行业（给水、排水、热力、桥梁、道路、环境、卫生）
城乡规划编制 乙级证书编号：A221001769
辽自资规乙字23210025

电话：024-24528596 邮箱：syjinluopan@163.com
地址：辽宁省沈阳市和平区胜利大街92号胜利大厦5楼

版本 REVISION	升版原因 CAUSE	升版日期 DATE
会	建筑 余燕南 给排水	高寒
签	结构 梁士杰 暖通	马瑾
栏	电气 毛德强	

委托单位
CLIENT

项目名称
ITEM NAME 连云港市赣榆区城西镇仙二村
生活污水治理项目

图纸名称
DRAWING TITLE 河道一 3-3与4-4剖面图

设计编号
PROJECT No.

电子文档
ELECTRONIC FILE

所长 GROUP DIRECTOR	王晓春	王
----------------------	-----	---

项目负责人 PROJECT DIRECTOR	任佳萌	任
---------------------------	-----	---

审定人 APPROVED BY	任佳萌	任
--------------------	-----	---

专业负责人 DISCIPLINE RESPONSIBLE BY	余燕南	余
------------------------------------	-----	---

校对 CHECKED BY	郭威	郭
------------------	----	---


设计人 DESIGNED BY	李永超	李
--------------------	-----	---

制图人 DESIGNED BY	李永超	李
--------------------	-----	---


图别 STATUS	建施	图号 DRAWING NO.	B-17
--------------	----	-------------------	------

比例 SCALE	分示	日期 DATE	2025. 08
-------------	----	------------	----------

图纸属性 ATTRIBUTE	
-------------------	--

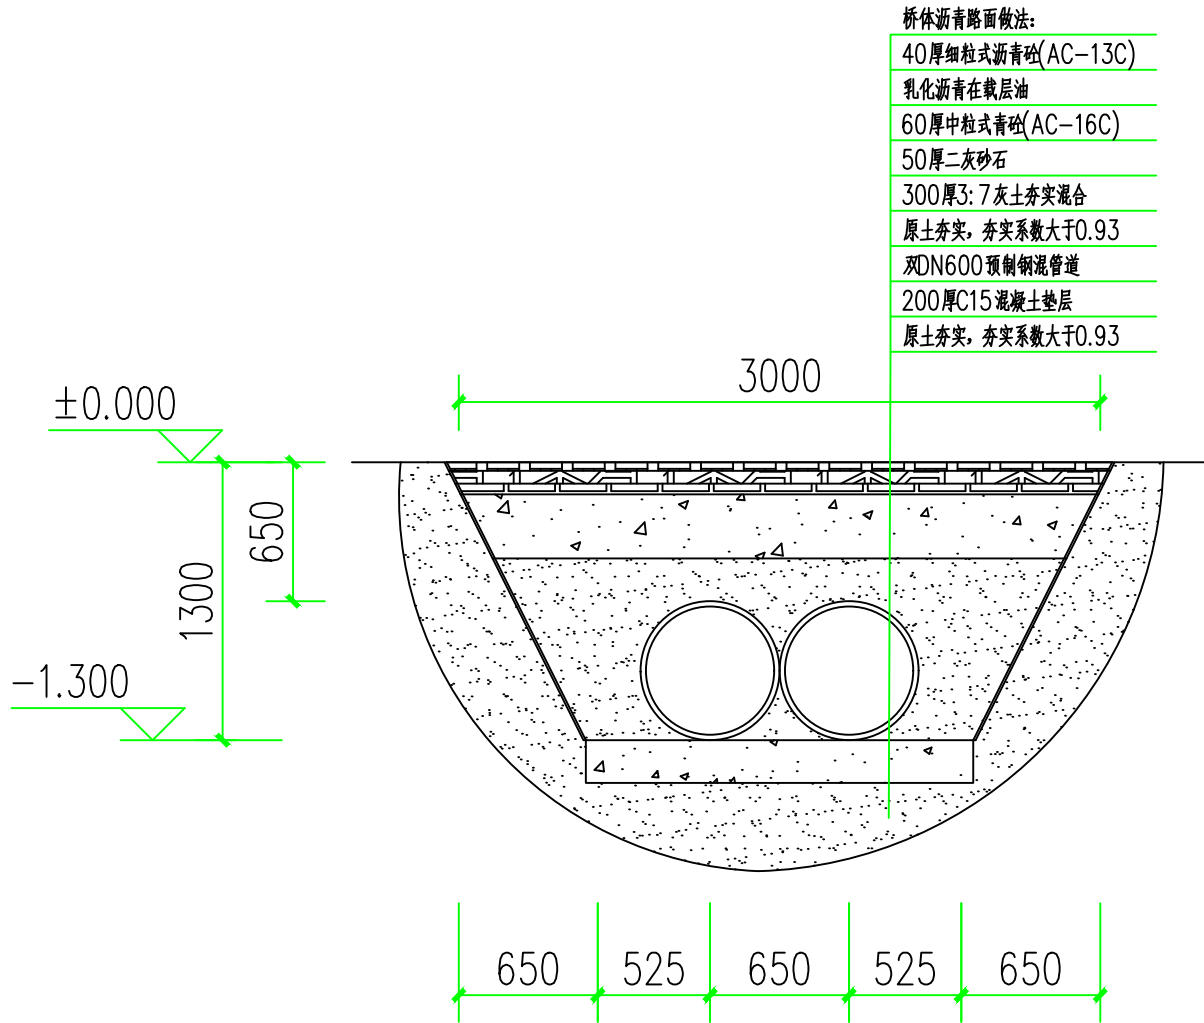

河道一 3-3剖面图

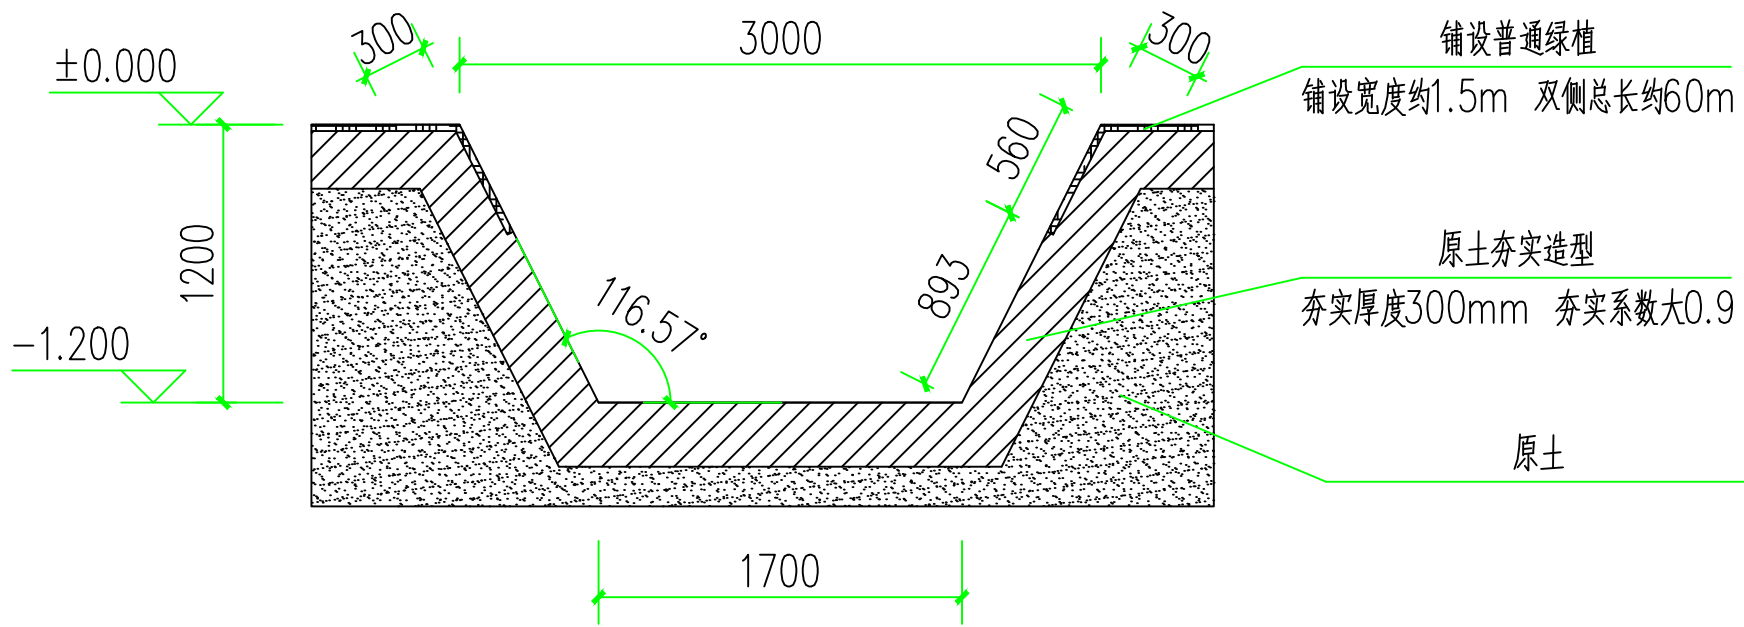

河道一 4-4剖面图

河道一 3-3与4-4剖面图 1:50



建筑行业（人防工程）



市政行业（给水、排水、热力、桥梁、道路、环境、卫生）

城乡规划编制

辽自资规乙字23210025

邮箱: syjinluopan@163.com

  地址：辽宁省沈阳市和平区胜利大街92号胜利大厦5楼



河道一 5-5与6-6剖面图 1:50

版本 REVISION	升版原因 CAUSE		升版日期 DATE
会	建筑	余燕印	给排水 高寒
签	结构	梁志达	暖通 马瑾
栏	电气	毛德强	

委托单位
CLIENT

项目名称 连云港市赣榆区城西镇仙二村
生活污水处理项目

图纸名称 河道一 5-5与6-6剖面图

设计编号
PROJECT No.

电子文档
ELECTRONIC FILE

所长 GROUP DIRECTOR	王晓春	
----------------------	-----	---

项目负责人 PROJECT DIRECTOR	任佳萌	15110000000
---------------------------	-----	-------------

审定人 APPROVED BY	任佳萌	12/2/2025
--------------------	-----	-----------

专业负责人 DISCIPLINE RESPONSIBLE BY	余燕南	余燕南
------------------------------------	-----	-----

校对人 CHECKED BY	郭 威	郭威
-------------------	-----	----

设计人 DESIGNED BY	李永超	李永超
--------------------	-----	-----

制图人 DESIGNED BY	李永超	李永超
--------------------	-----	-----

图别 STATUS	建施	图号 DRAWING NO.	B-18
--------------	----	-------------------	------

比例 SCALE	分示	日期 DATE	2025.08
-------------	----	------------	---------

图纸属性	ATTRIBUTE
------	-----------



建筑行业（建筑工程） 甲级证书编号：A121001762

建筑行业（人防工程）

风景园林工程设计专项

市政行业（给水、排水、热力、桥梁、道路、环境、卫生）

乙级证书编号: A221001769

城乡规划编制


辽自资规乙字23210025


电话：024--24528596

邮箱: syjinluopan@163.com

地址：辽宁省沈阳市和平区胜利大街92号胜利大厦5楼

图 纸 属 性	ATTRIBUTE
---------	-----------

 

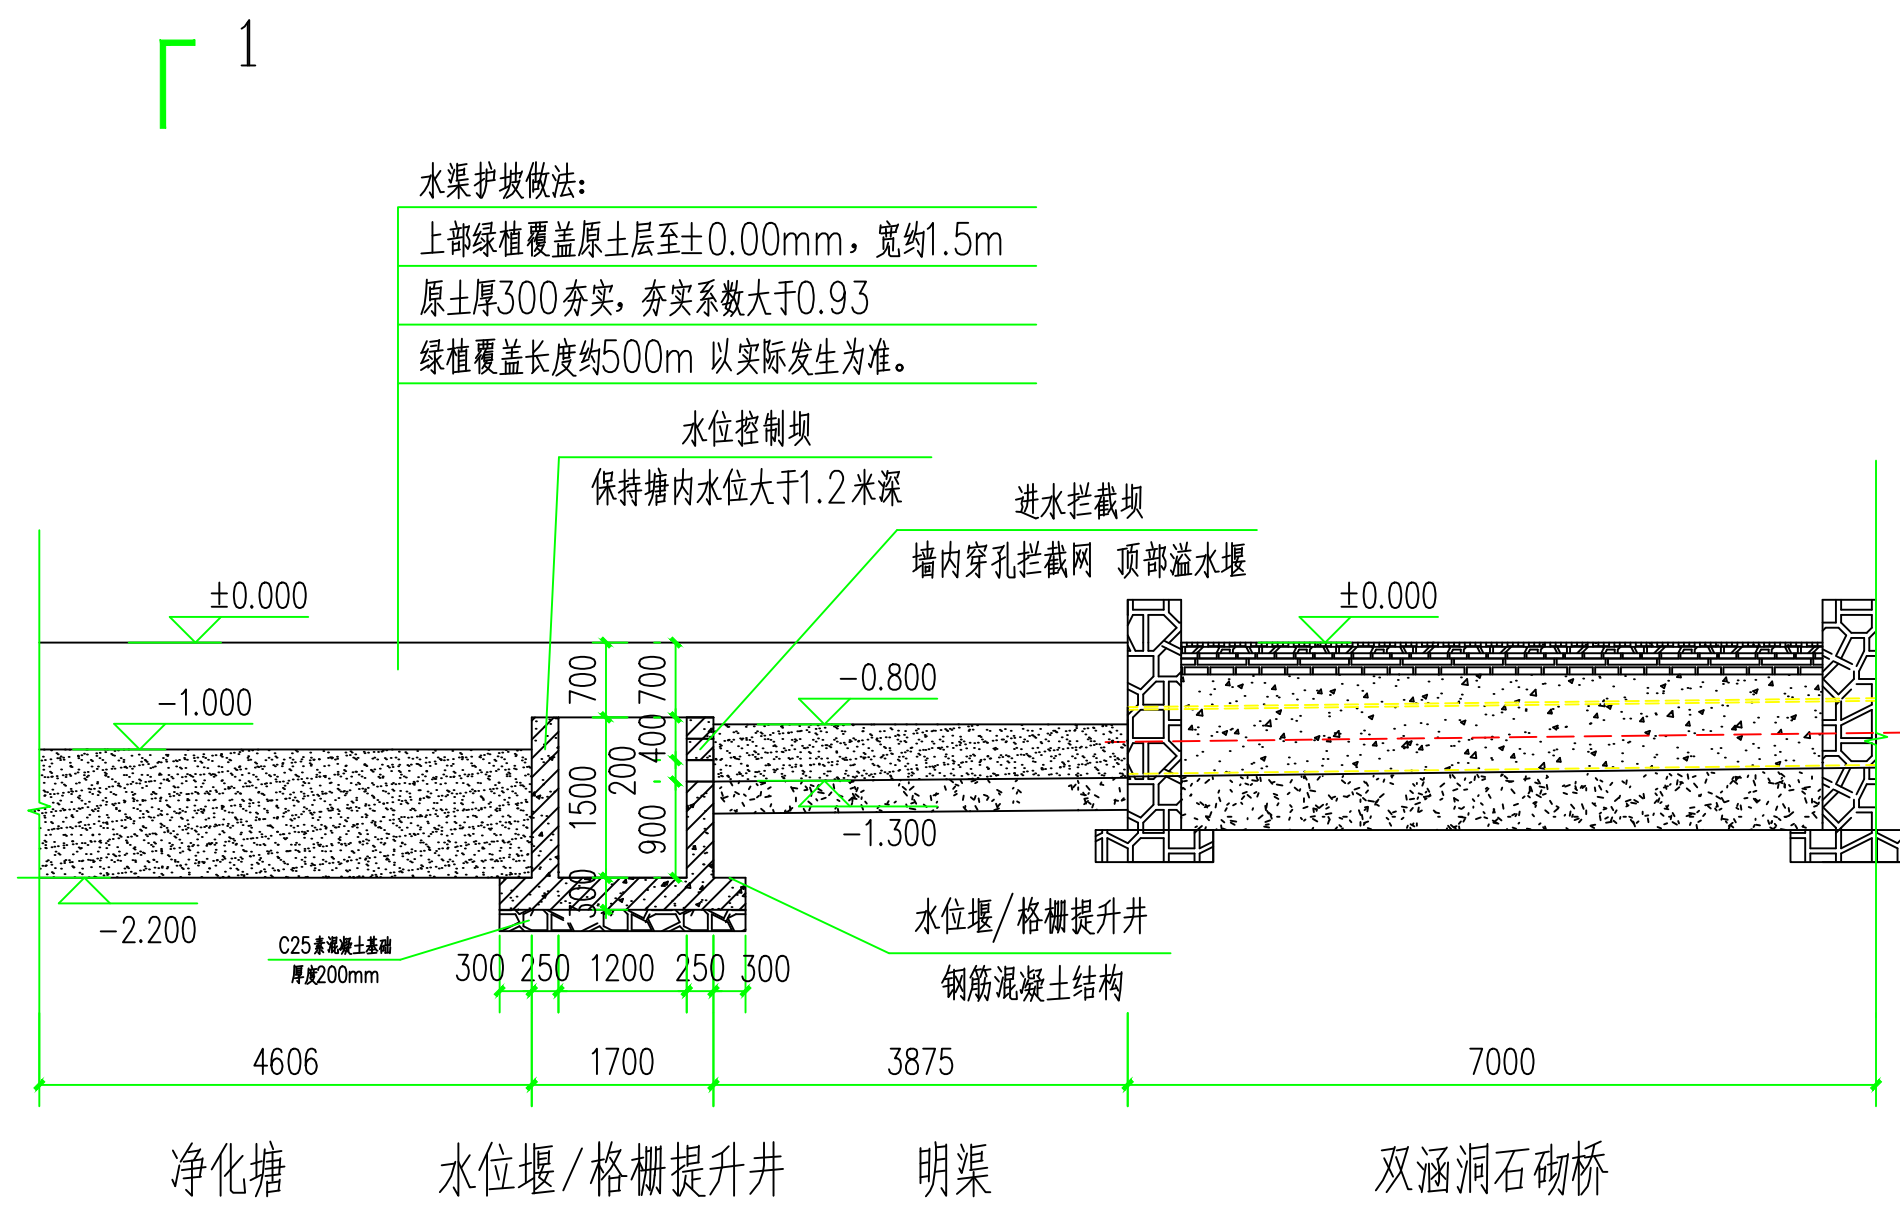

河道二竖向布置图 1:100

委托单位 CLIENT			
项目名称 ITEM NAME			
连云港市赣榆区城西镇仙二村 生活污水治理项目			
图纸名称 DRAWING TITLE			
河道二竖向布置图			
设计编号 PROJECT No.			
电子文档 ELECTRONIC FILE			
所长 GROUP DIRECTOR	王晓春	王	
项目负责人 PROJECT DIRECTOR	任佳萌	任	
审定人 APPROVED BY	任佳萌	任	
专业负责人 DISCIPLINE RESPONSIBLE BY	余燕南	余	
校对 CHECKED BY	郭威	郭	
设计人 DESIGNED BY	李永超	李	
制图人 DESIGNED BY	李永超	李	
图别 STATUS	建施	图号 DRAWING NO.	B-19
比例 SCALE	分示	日期 DATE	2025. 08
图纸属性 ATTRIBUTE			



建筑行业（建筑工程）	甲级证书编号：A121001762
建筑行业（人防工程）	
风景园林工程设计专项	
市政行业（给水、排水、热力、桥梁、道路、环境、卫生）	乙级证书编号：A221001769
城乡规划编制	辽自资规乙字23210025

电话: 024--24528596 邮箱: syjinluopan@163.com
地址: 辽宁省沈阳市和平区胜利大街92号胜利大厦5楼

版本 REVISION	升版原因 CAUSE		升版日期 DATE
会	建筑	余燕南	给排水
签	结构	梁志达	暖通
栏	电气	毛德强	

委托单位
CLIENT

项目名称 ITEM NAME	连云港市赣榆区城西镇仙二村 生活污水治理项目
-------------------	---------------------------

图纸名称
DRAWING TITLE

设计编号
PROJECT No.

电子文档
ELECTRONIC FILE

所长 GROUP DIRECTOR	王晓春	
----------------------	-----	---

项目负责人 PROJECT DIRECTOR	任佳萌	1511666
---------------------------	-----	---------

审定人 APPROVED BY	任佳萌	12/26
--------------------	-----	-------

专业负责人 DISCIPLINE RESPONSIBLE BY	余燕南	余燕南
------------------------------------	-----	-----

校对人 CHECKED BY	郭 威	郭威
-------------------	-----	----

设计人 DESIGNED BY	李永超	李永超
--------------------	-----	-----


制图人 DESIGNED BY	李永超	李永超
--------------------	-----	-----

图别 STATUS	建施	图号 DRAWING NO.	B-20
--------------	----	-------------------	------



比例 SCALE	分示	日期 DATE	2025. 08
-------------	----	------------	----------

图纸属性

ATTRIBUTE

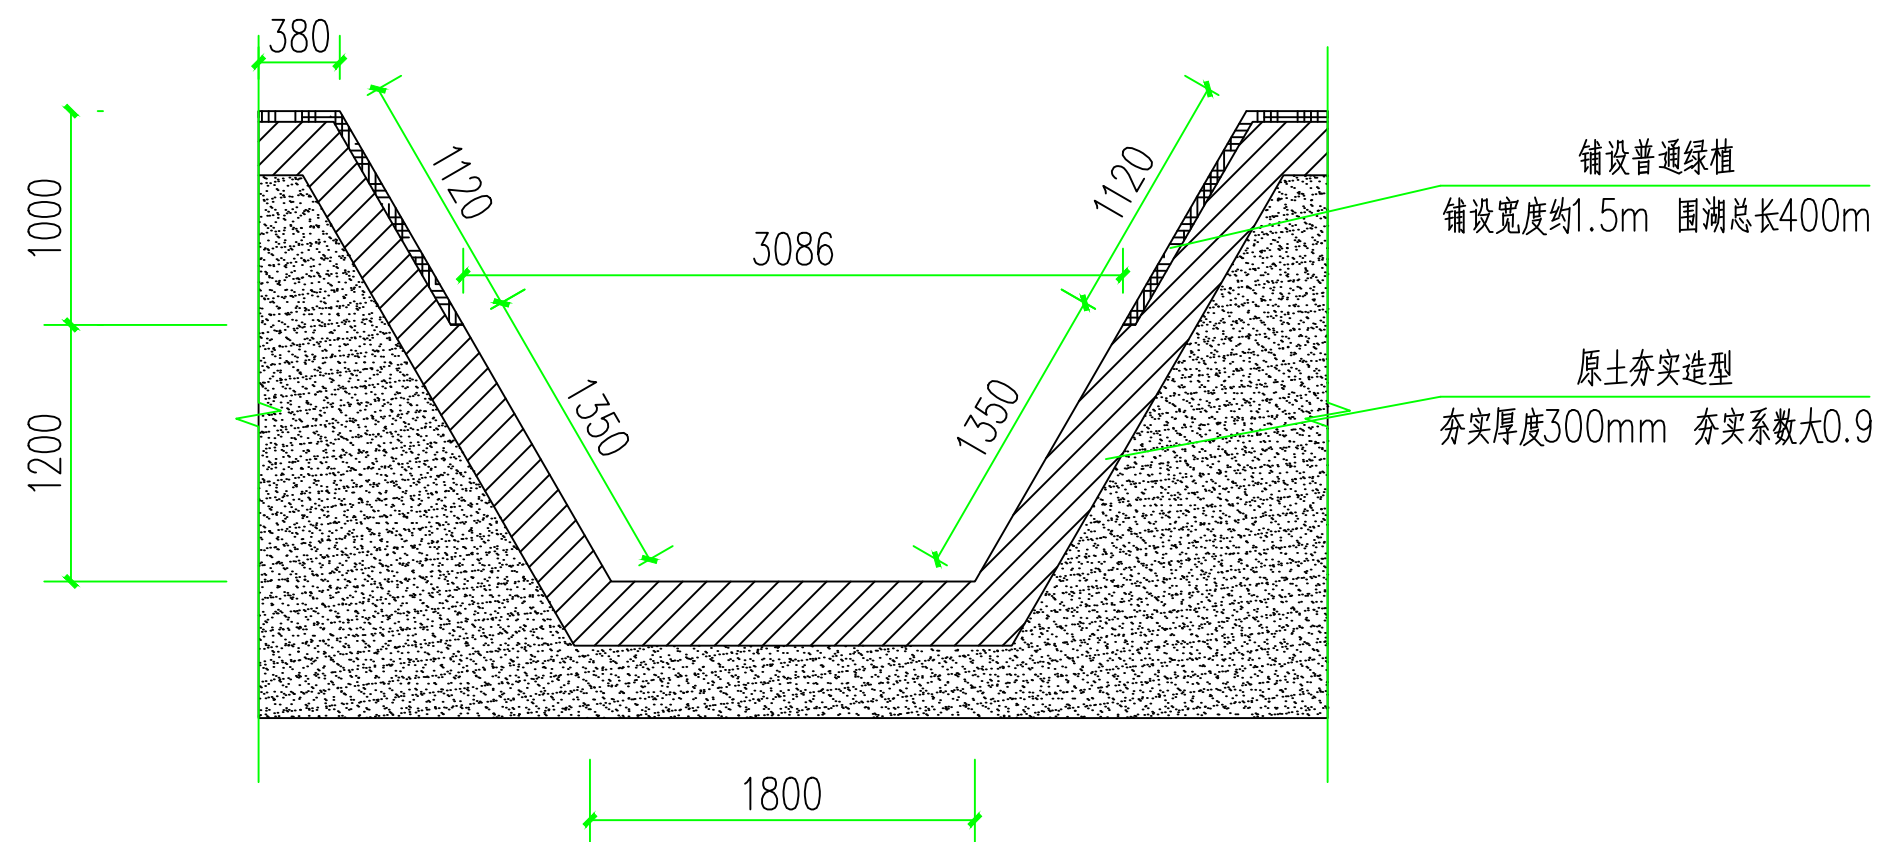

河道二 1-1剖面图 1:50

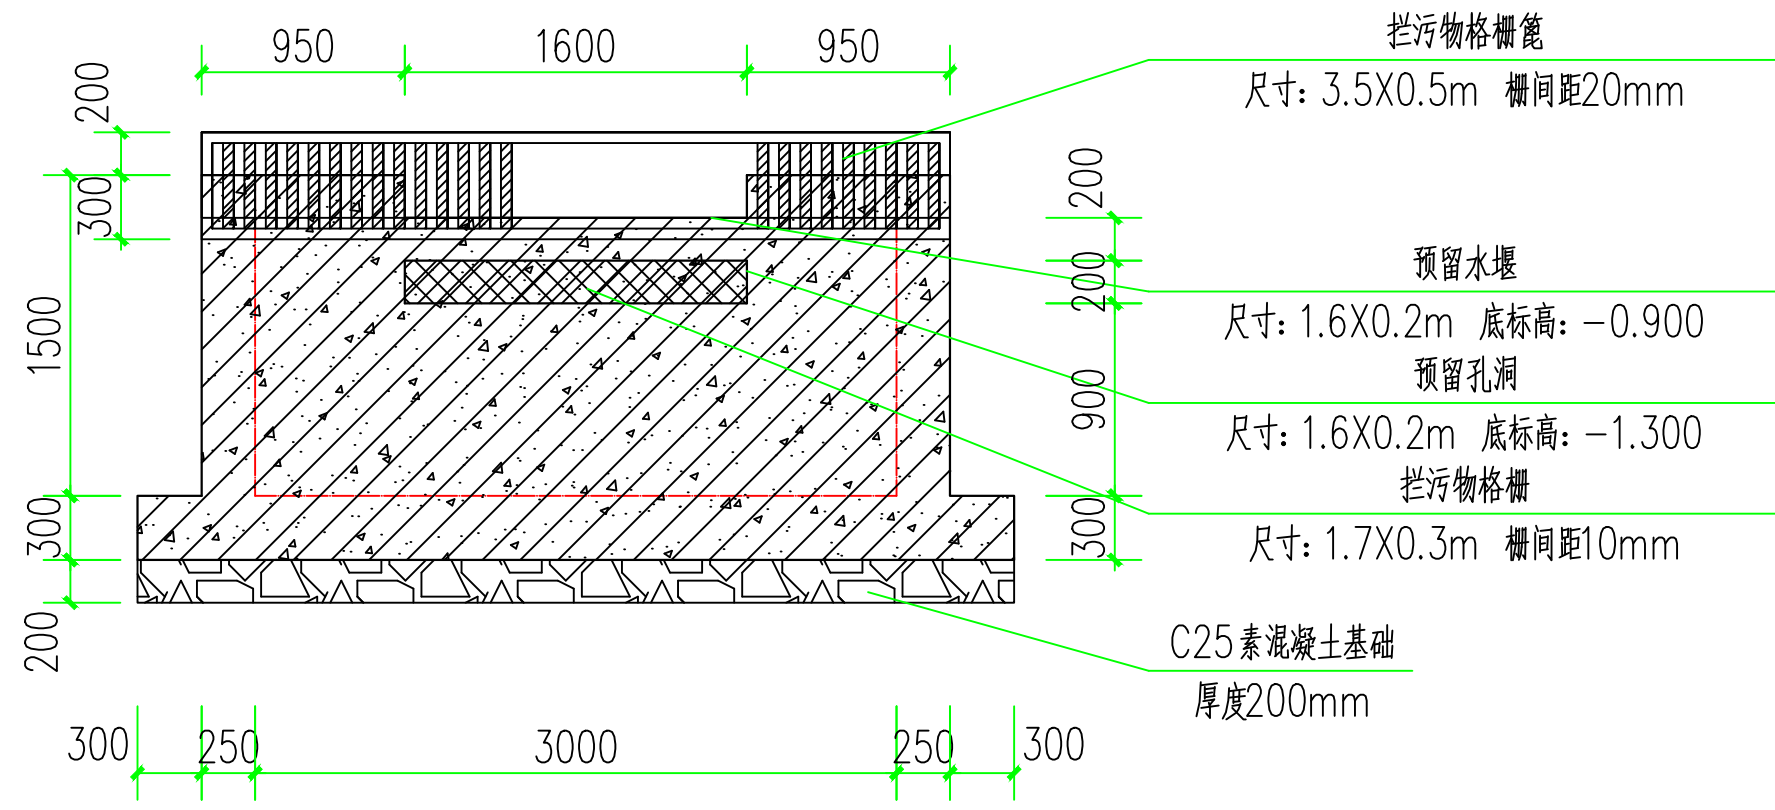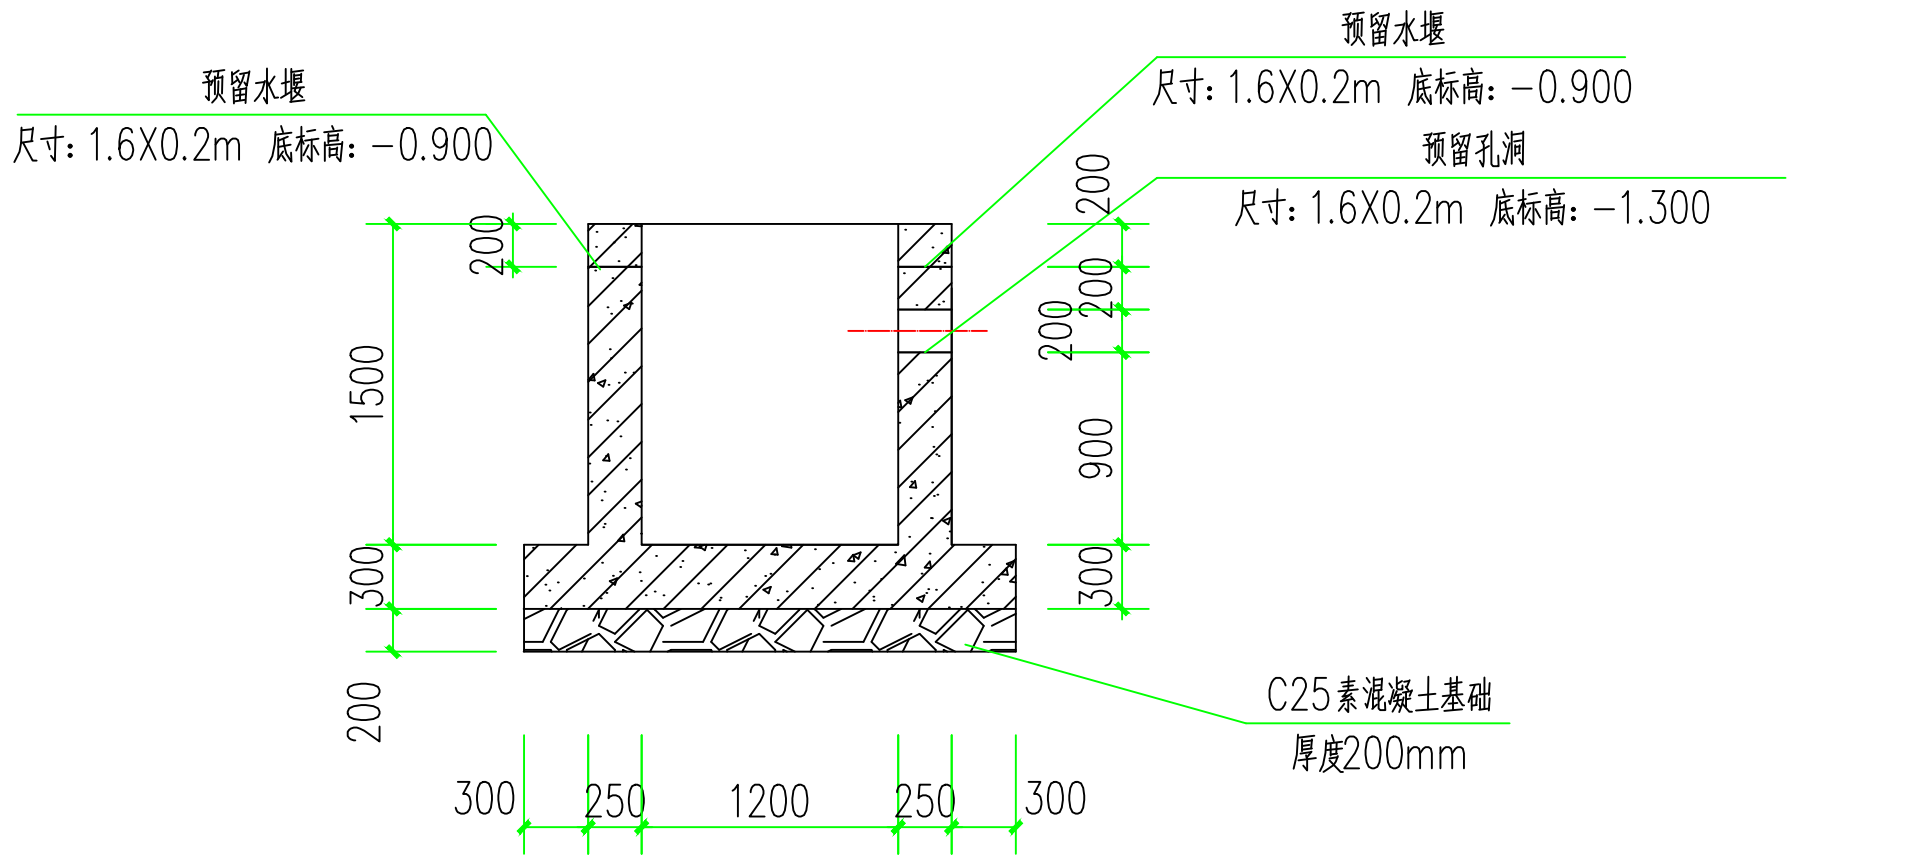

河道二水位控制坝/格栅/集水井1施工图 1:50



沈阳市金罗盘建筑设计有限公司

Shenyang Gold Compass Architectural Design Ltd.

建筑行业（建筑工程） 甲级证书编号：A121001762
建筑行业（人防工程）
风景园林工程设计专项
市政行业（给水、排水、热力、桥梁、道路、环境、卫生）
城乡规划编制 乙级证书编号：A221001769
辽自资规乙字23210025

电话：024-24528596 邮箱：syjinluopan@163.com
地址：辽宁省沈阳市和平区胜利大街92号胜利大厦5楼

版本 REVISION	升版原因 CAUSE	升版日期 DATE
会	建筑 余燕南 给排水	高寒
签	结构 梁志远 暖通	马莹
栏	电气 毛德强	

委托单位
CLIENT

项目名称
ITEM NAME 连云港市赣榆区城西镇仙二村
生活污水治理项目

图纸名称
DRAWING TITLE 河道二水位控制坝/格栅/集水井1施工图

设计编号
PROJECT No.

电子文档
ELECTRONIC FILE

所长
GROUP DIRECTOR 王晓春 王丽

项目负责人
PROJECT DIRECTOR 任佳萌 任佳萌

审定人
APPROVED BY 任佳萌

专业负责人
DISCIPLINE RESPONSIBLE BY 余燕南 余燕南

校对
CHECKED BY 郭威 郭威



设计人
DESIGNED BY 李永超 李永超

制图人
DESIGNED BY 李永超 李永超

图别
STATUS 建施 图号
DRAWING NO. B-21

比例
SCALE 分示 日期
DATE 2025. 08


图纸属性
ATTRIBUTE

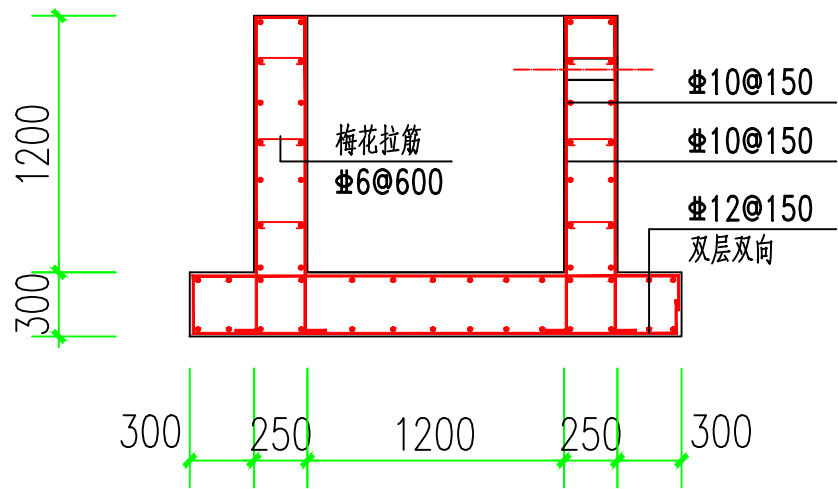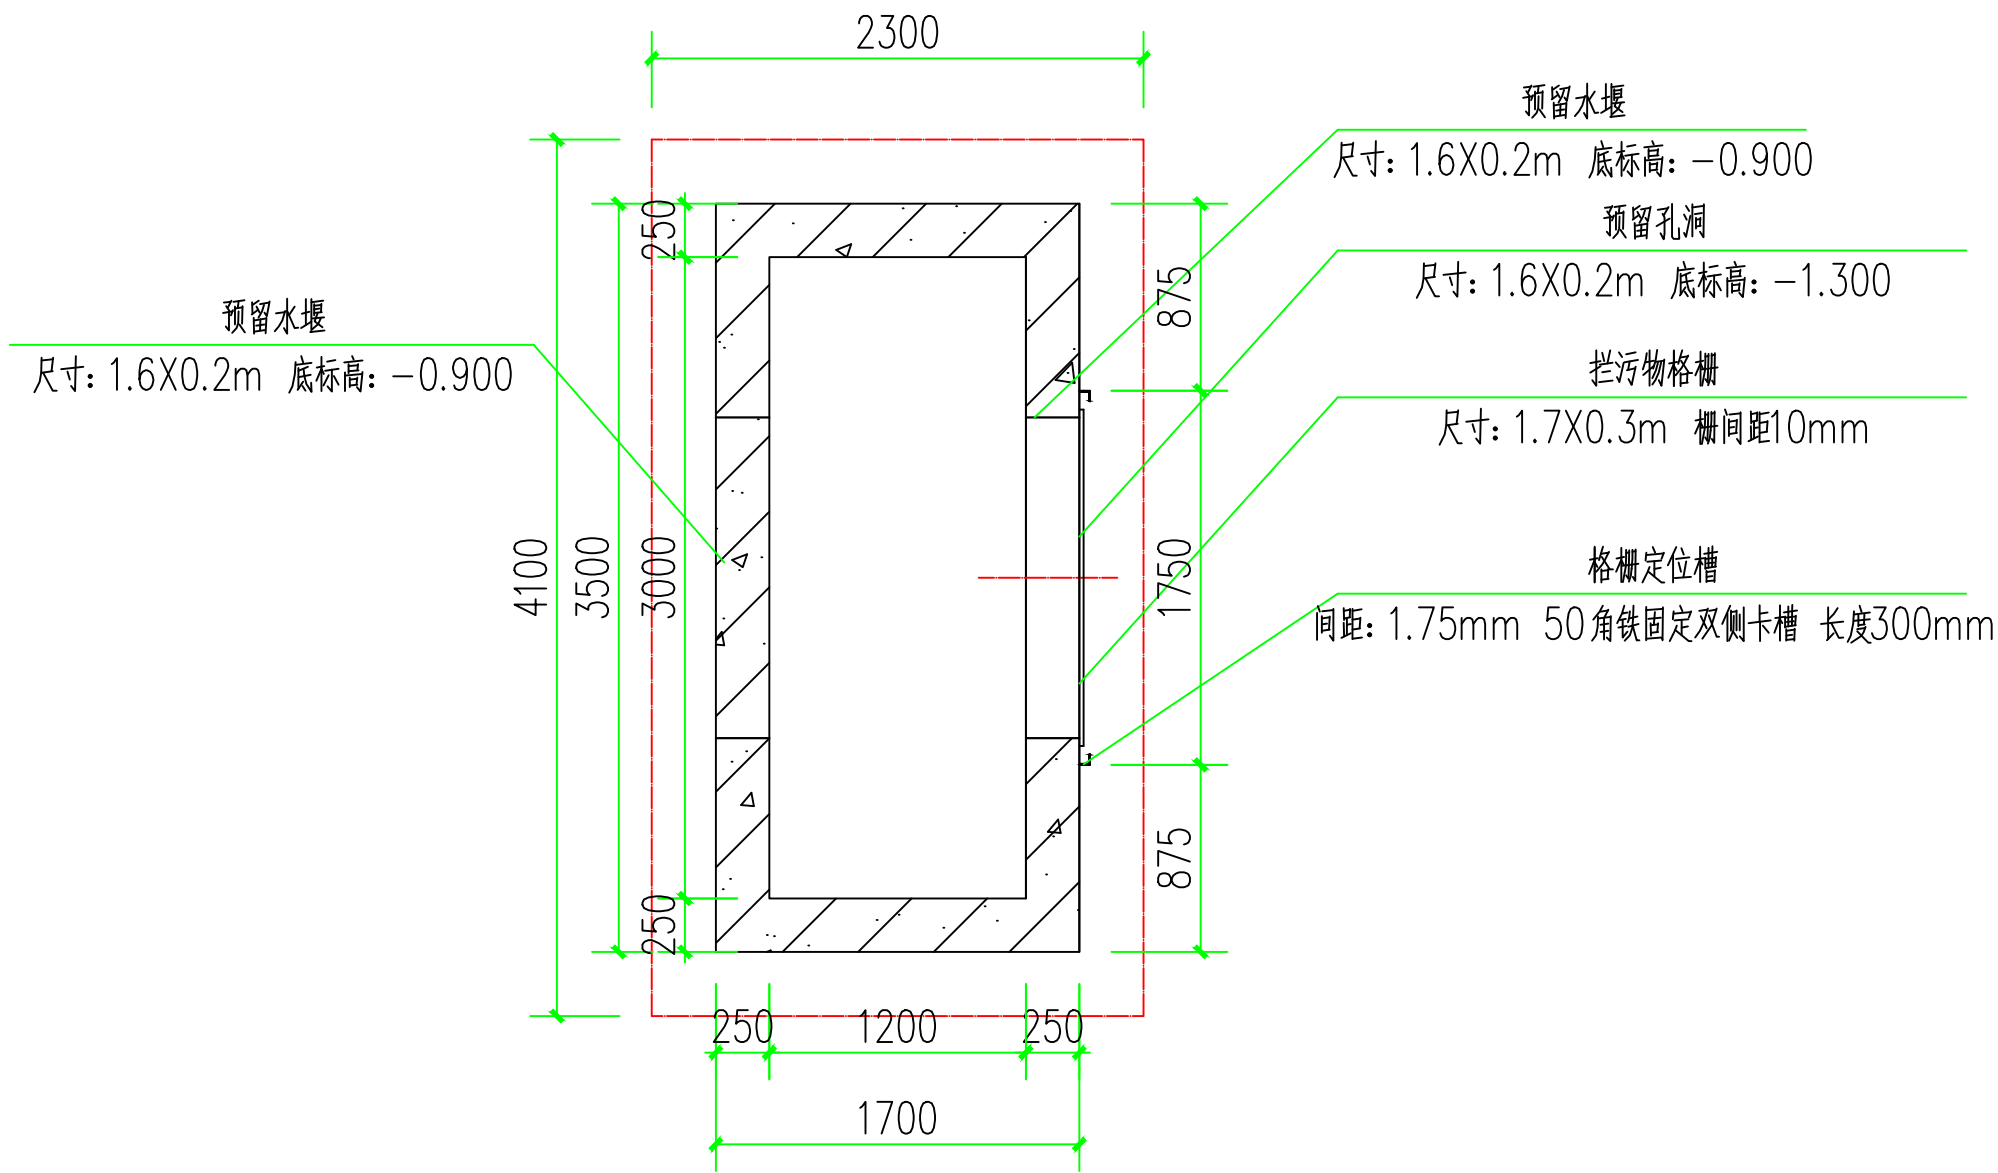

混凝土采用C30

河道二水位控制坝/格栅/集水井1构造图 1:50


版本 REVISION	升版原因 CAUSE			升版日期 DATE
会	建筑	余燕南	给排水	高寒
签	结构	梁志达	暖通	马莹
栏	电气	毛德强		
委托单位 CLIENT				
项目名称 ITEM NAME 连云港市赣榆区城西镇仙二村 生活污水治理项目				
图纸名称 DRAWING TITLE 河道二水位控制坝/格栅/集水井1构造图				
设计编号 PROJECT No.				
电子文档 ELECTRONIC FILE				
所 长 GROUP DIRECTOR		王晓春	王	
项目负责人 PROJECT DIRECTOR		任佳萌	任	
审定人 APPROVED BY		任佳萌	任	
专业负责人 DISCIPLINE RESPONSIBLE BY		余燕南	余燕南	
校对人 CHECKED BY		郭 威	郭威	
设计人 DESIGNED BY		李永超	李永超	
制图人 DESIGNED BY		李永超	李永超	
图别 STATUS	建施	图号 DRAWING NO.	B-22	
比例 SCALE	分示	日期 DATE	2025.08	
图纸属性 ATTRIBUTE				

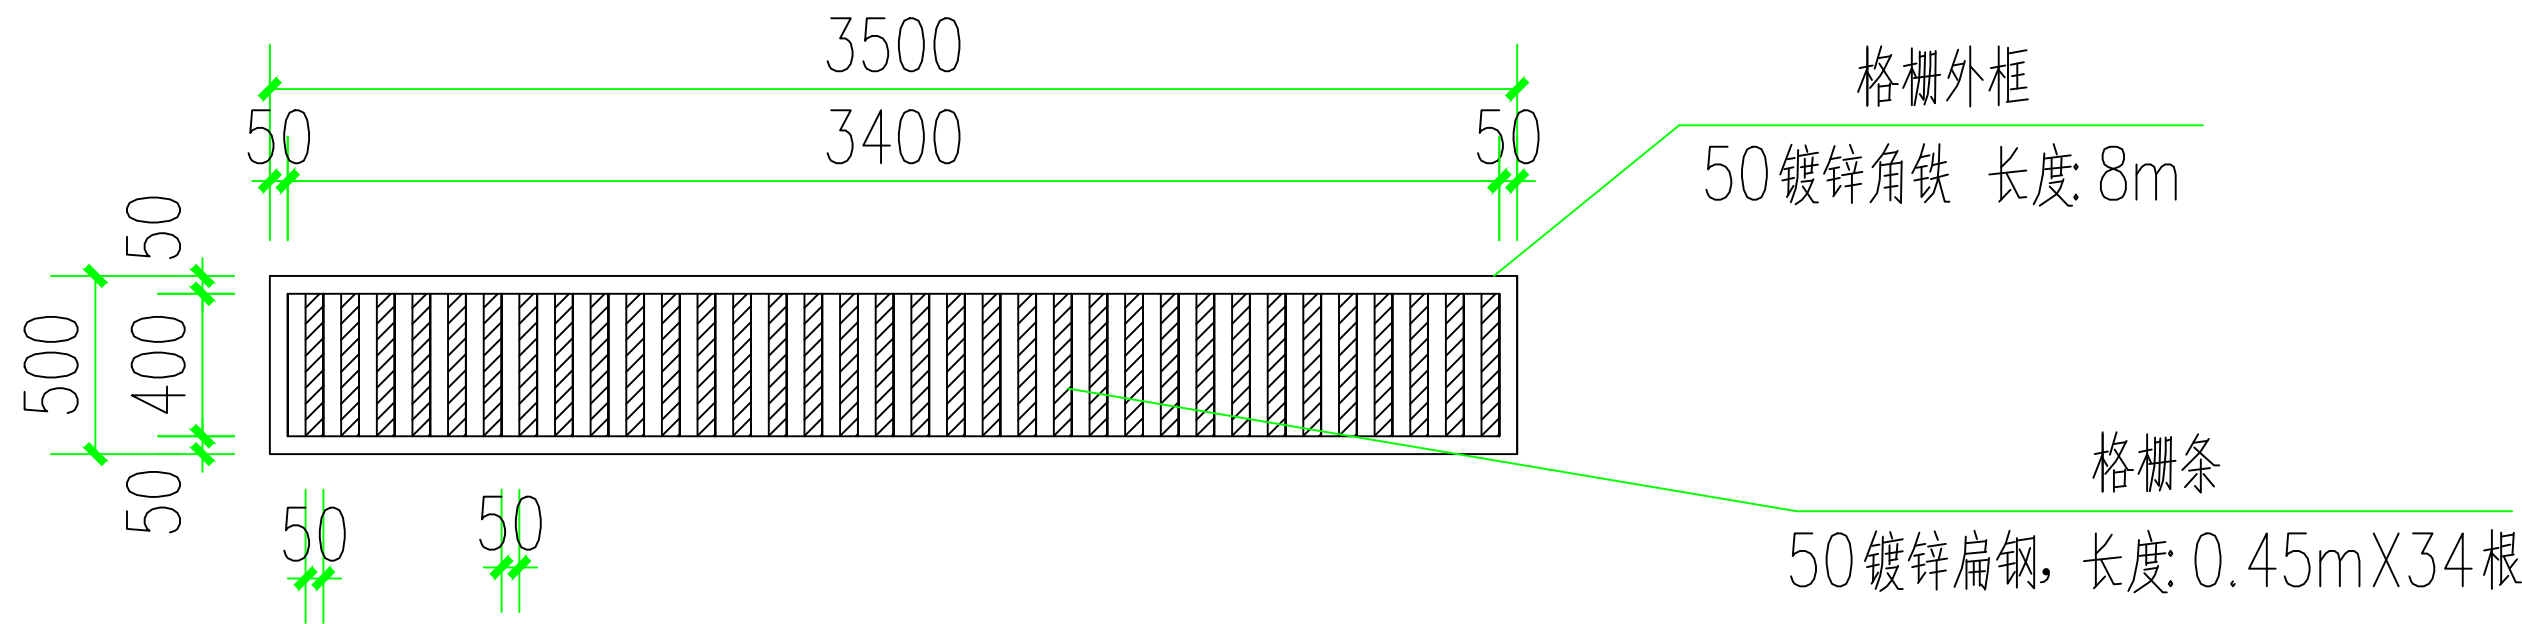

设备制作共1件

河道二格栅/集水井1格栅一加工图 1:30

 沈阳市金罗盘建筑设计有限公司 Shenyang Gold Compass Architectural Design Ltd. 建筑行业（建筑工程） 甲级证书编号：A121001762 建筑行业（人防工程） 风景园林工程设计专项 市政行业（给水、排水、热力、桥梁、道路、环境、卫生） 乙级证书编号：A221001769 城乡规划编制 辽自资规乙字23210025 电话：024--24528596 地址：辽宁省沈阳市和平区胜利大街92号胜利大厦5楼 邮箱：syjinluopan@163.com			
版本 REVISION	升版原因 CAUSE		升版日期 DATE
会	建筑	余燕南	给排水
签	结构	梁士达	暖通
栏	电气	毛德强	
委托单位 CLIENT			
项目名称 ITEM NAME			
连云港市赣榆区城西镇仙二村 生活污水治理项目			
图纸名称 DRAWING TITLE			
河道二格栅/集水井1格栅一加工图			
设计编号 PROJECT No.			
电子文档 ELECTRONIC FILE			
所 长 GROUP DIRECTOR		王晓春	
项目负责人 PROJECT DIRECTOR		任佳萌	
审定人 APPROVED BY		任佳萌	
专业负责人 DISCIPLINE RESPONSIBLE BY		余燕南	余燕南
校对人 CHECKED BY		郭 威	郭威
设计人 DESIGNED BY		李永超	李永超
制图人 DESIGNED BY		李永超	李永超
图别 STATUS	建施	图号 DRAWING NO.	B-23
比例 SCALE	分示	日期 DATE	2025. 08
图纸属性 ATTRIBUTE			

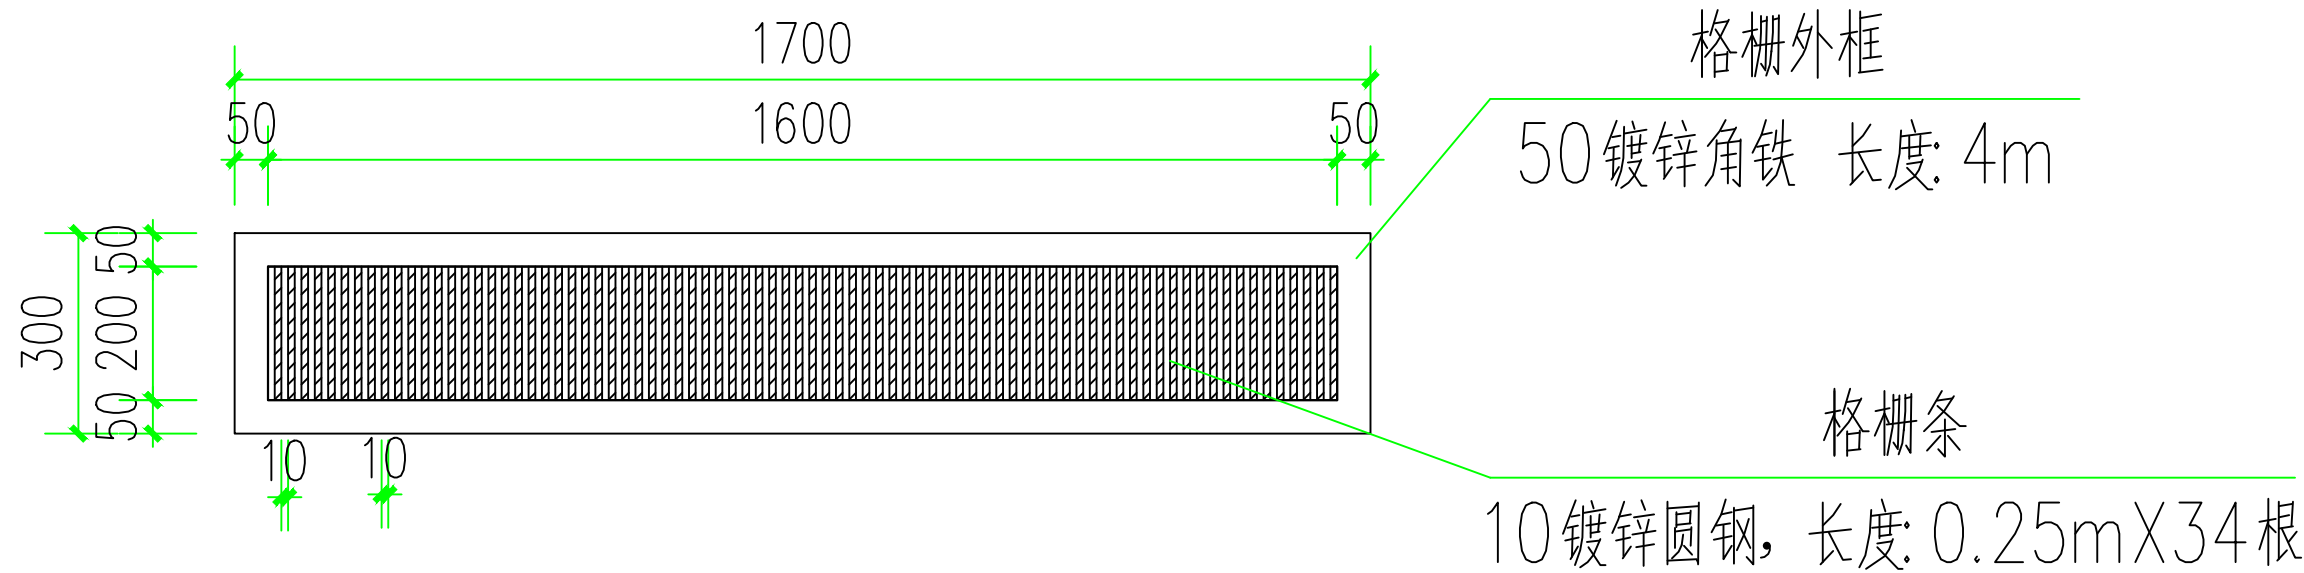

设备制作共1件

河道二格栅/集水井1格栅二加工图 1:16



沈阳市金罗盘建筑设计有限公司


Shenyang Gold Compass Architectural Design Ltd.

建筑行业（建筑工程） 甲级证书编号：A121001762
建筑行业（人防工程）
风景园林工程设计专项
市政行业（给水、排水、热力、桥梁、道路、环境、卫生）
城乡规划编制 乙级证书编号：A221001769
辽自资规乙字23210025

电话：024--24528596 邮箱：syjinluopan@163.com
地址：辽宁省沈阳市和平区胜利大街92号胜利大厦5楼

版本 REVISION	升版原因 CAUSE	升版日期 DATE
会	建筑 余燕南 给排水	高寒
签	结构 梁志达 暖通	马莹
栏	电气 毛德强	

委托单位 CLIENT			
项目名称 ITEM NAME 连云港市赣榆区城西镇仙二村 生活污水治理项目			
图纸名称 DRAWING TITLE 河道二格栅/集水井1格栅二加工图			
设计编号 PROJECT No.			
电子文档 ELECTRONIC FILE			
所长 GROUP DIRECTOR	王晓春	王	
项目负责人 PROJECT DIRECTOR	任佳萌	任	
审定人 APPROVED BY	任佳萌	任	
专业负责人 DISCIPLINE RESPONSIBLE BY	余燕南	余	
校对 CHECKED BY	郭威	郭	
设计人 DESIGNED BY	李永超	李	
制图人 DESIGNED BY	李永超	李	
图别 STATUS	建施	图号 DRAWING NO.	B-24
比例 SCALE	分示	日期 DATE	2025. 08
图纸属性 ATTRIBUTE			

 

沈阳市金罗盘建筑设计有限公司
Shenyang Gold Compass Architectural Design Ltd.

建筑行业（建筑工程）
甲级证书编号：A121001762

建筑行业（人防工程）
风景园林工程设计专项
市政行业（给水、排水、热力、桥梁、道路、环境、卫生）
乙级证书编号：A221001769

城乡规划编制
辽自资规乙字23210025

电话：024-24528596
地址：辽宁省沈阳市和平区胜利大街92号胜利大厦5楼

邮箱：syjinluopan@163.com

版本 REVISION	升版原因 CAUSE		升版日期 DATE
会	建筑	余燕南	给排水
签	结构	梁志达	暖通
栏	电气	毛德强	

委托单位
CLIENT

项目名称
ITEM NAME

连云港市赣榆区城西镇仙二村
生活污水治理项目

图纸名称
DRAWING TITLE


净化塘内导流道建筑施工竖向示意图

设计编号
PROJECT No.

电子文档
ELECTRONIC FILE

所长 GROUP DIRECTOR	王晓春	王
项目负责人 PROJECT DIRECTOR	任佳萌	任
审定人 APPROVED BY	任佳萌	任
专业负责人 DISCIPLINE RESPONSIBLE BY	余燕南	余
校对 CHECKED BY	郭威	郭
设计人 DESIGNED BY	李永超	李
制图人 DESIGNED BY	李永超	李
图别 STATUS	建施	图号 DRAWING NO.
比例 SCALE	分示	日期 DATE

图纸属性
ATTRIBUTE

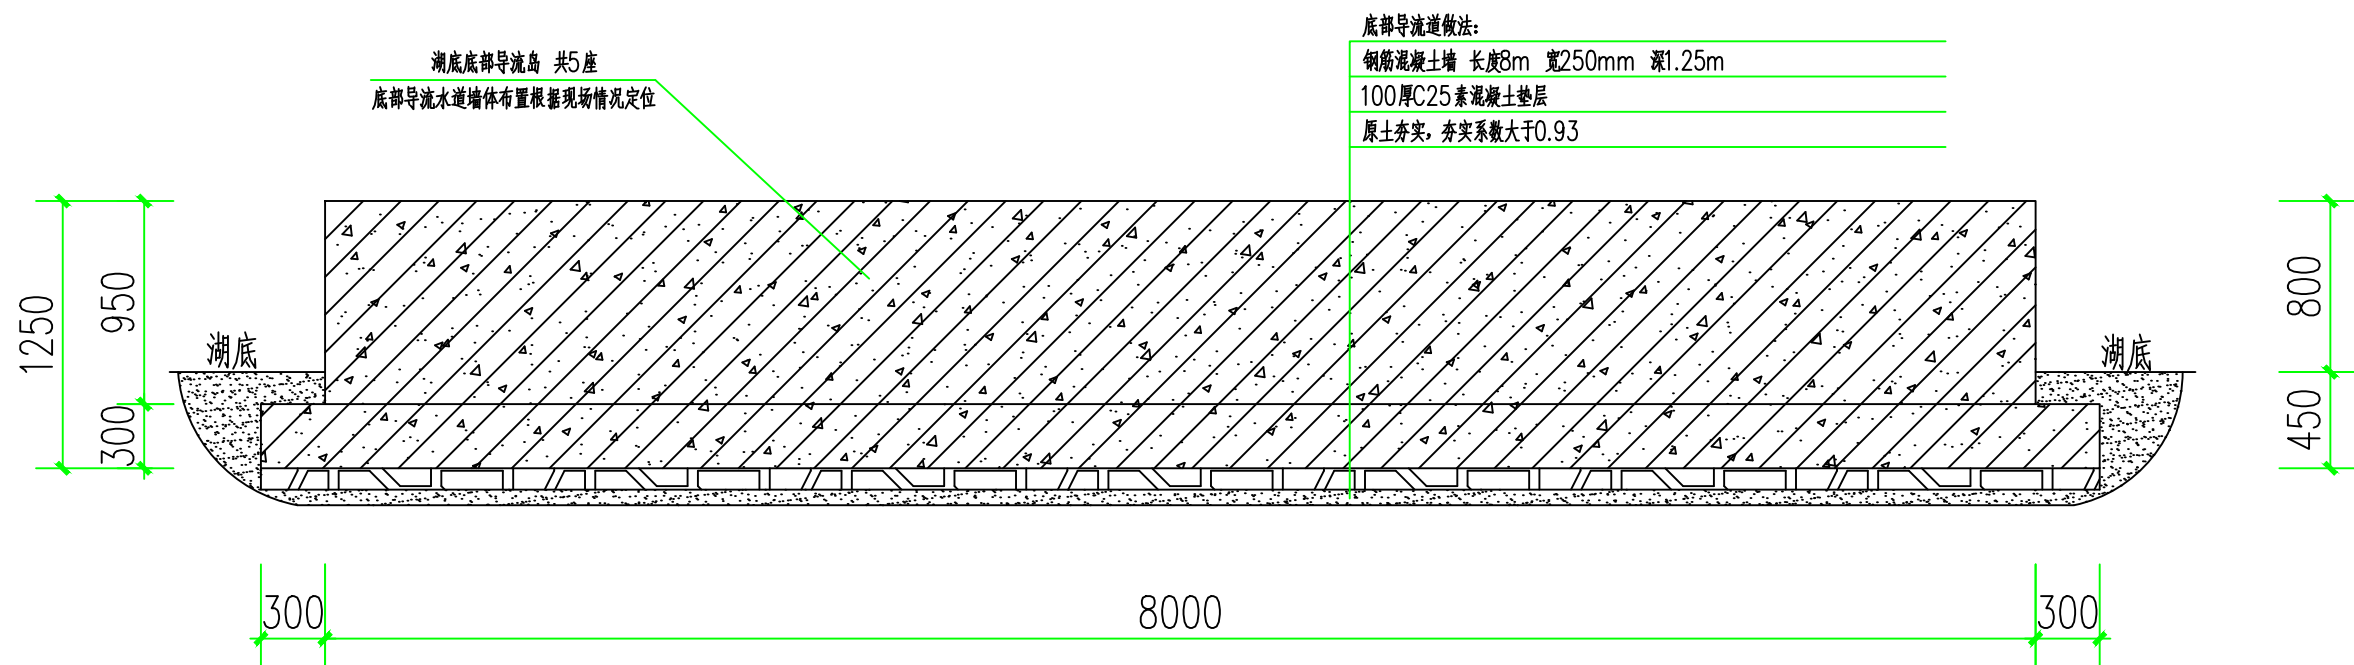

净化塘内导流道建筑施工竖向示意图 1:50


版本 REVISION	升版原因 CAUSE			升版日期 DATE
会	建筑	余燕南	给排水	高寒
签	结构	李永超	暖通	马强
栏	电气	毛德强		

委托单位 CLIENT	
项目名称 ITEM NAME	连云港市赣榆区城西镇仙二村 生活污水治理项目



图纸名称 DRAWING TITLE	净化塘内导流道构造示意图
-----------------------	--------------

设计编号 PROJECT No.	
---------------------	--

电子文档 ELECTRONIC FILE	
-------------------------	--

 所 长 GROUP DIRECTOR		王晓春	
项目负责人 PROJECT DIRECTOR		任佳萌	
审定人 APPROVED BY		任佳萌	
专业负责人 DISCIPLINE RESPONSIBLE BY		余燕南	
校对 CHECKED BY		郭 威	
设计人 DESIGNED BY		李永超	
制图人 DESIGNED BY		李永超	
图别 STATUS	建施	图号 DRAWING NO.	B-26
比例 SCALE	分示	日期 DATE	2025. 08

图纸属性 ATTRIBUTE	
-------------------	--

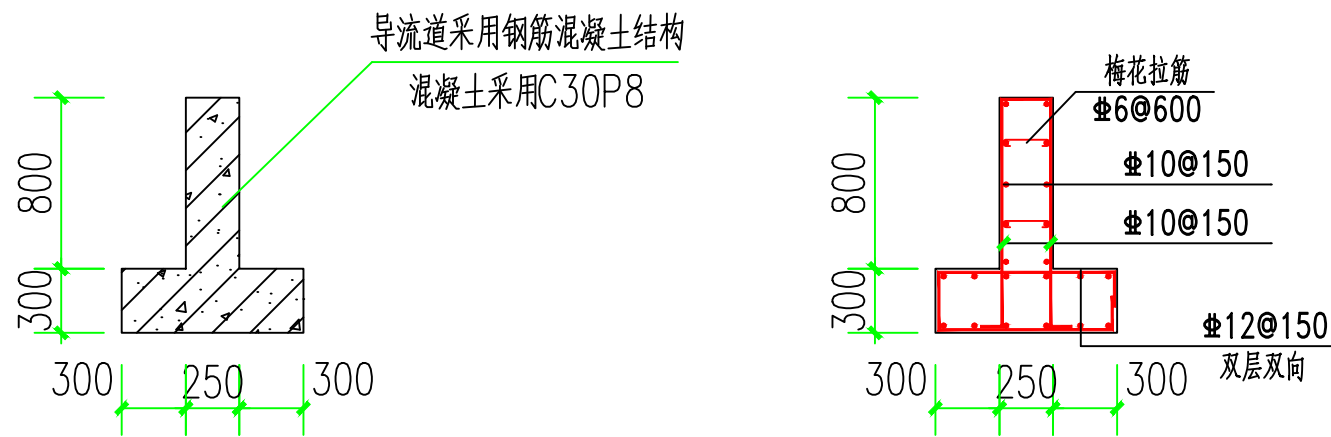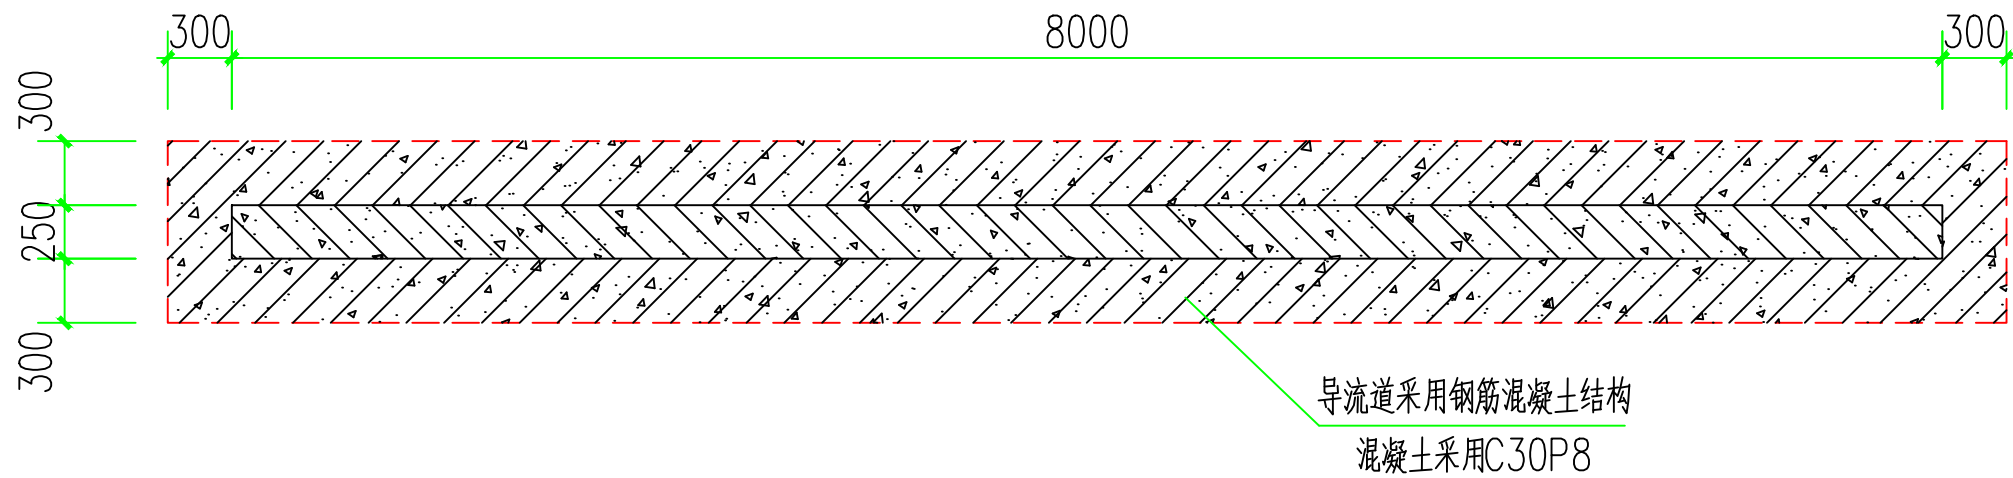


导流道共5座

净化塘内导流道构造示意图 1:50



建筑行业（建筑工程）
建筑行业（人防工程）
风景园林工程设计专项
市政行业（给水、排水、热力、桥梁、道路、环境、卫生）
城乡规划编制

电话: 024-24528596 邮箱: syjinluopan@163.com
地址: 辽宁省沈阳市和平区胜利大街92号胜利大厦5楼

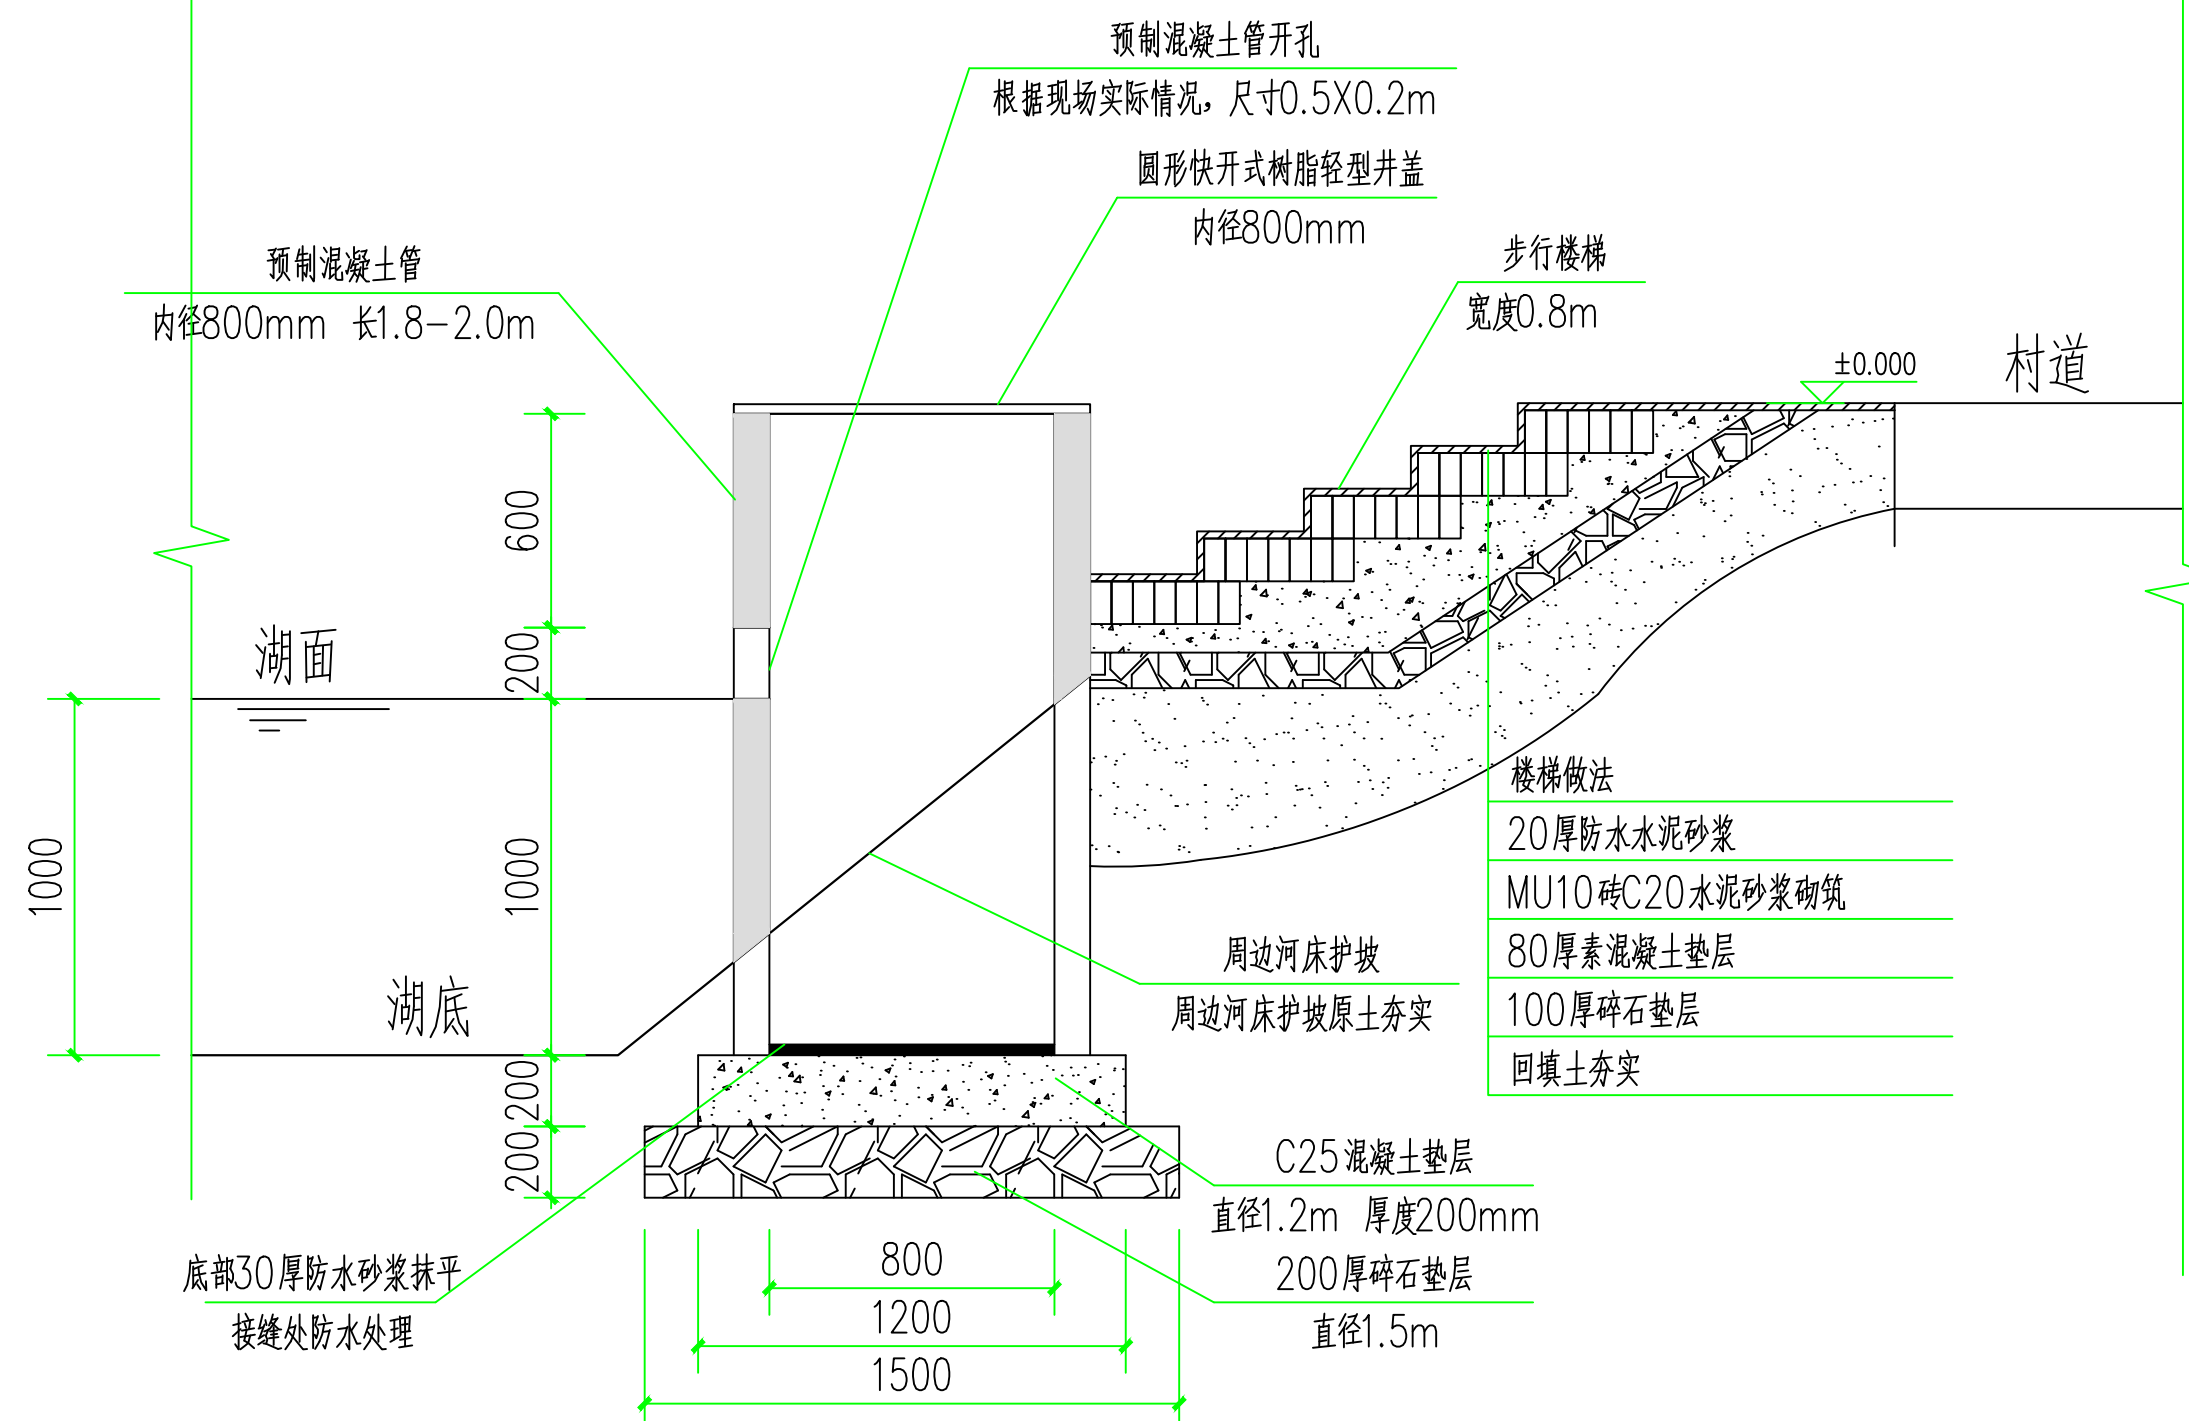

灌溉取水点 共2座

净化塘内灌溉取水点施工示意图 1:30

版本 REVISION	升版原因 CAUSE		升版日期 DATE
会	建筑	余燕南	给排水 高寒
签	结构	梁志达	暖通 马瑾
栏	电气	毛德强	

委托单位
CLIENT

项目名称 连云港市赣榆区城西镇仙二村
生活污水处理项目

图纸名称
DRAWING TITLE 净化塘内灌溉取水点施工示意图

设计编号
PROJECT No.

电子文档
ELECTRONIC FILE

所长 GROUP DIRECTOR	王晓春	
----------------------	-----	---

项目负责人 PROJECT DIRECTOR	任佳萌	15110000000
---------------------------	-----	-------------

审定人 APPROVED BY	任佳萌	12126
--------------------	-----	-------

专业负责人 DISCIPLINE RESPONSIBLE BY	余燕南	余燕南
------------------------------------	-----	-----

校对 CHECKED BY	郭威	郭威
------------------	----	----


设计人 DESIGNED BY	李永超	李永超
--------------------	-----	-----

DESIGNED BY		
制图人 DESIGNED BY	李永超	李永超

图别 STATUS	建施	图号 DRAWING NO.	B-27
--------------	----	-------------------	------

比例 SCALE	分示	日期 DATE	2025.08
-------------	----	------------	---------

SCALE		DATE	
图纸属性 ATTRIBUTE			

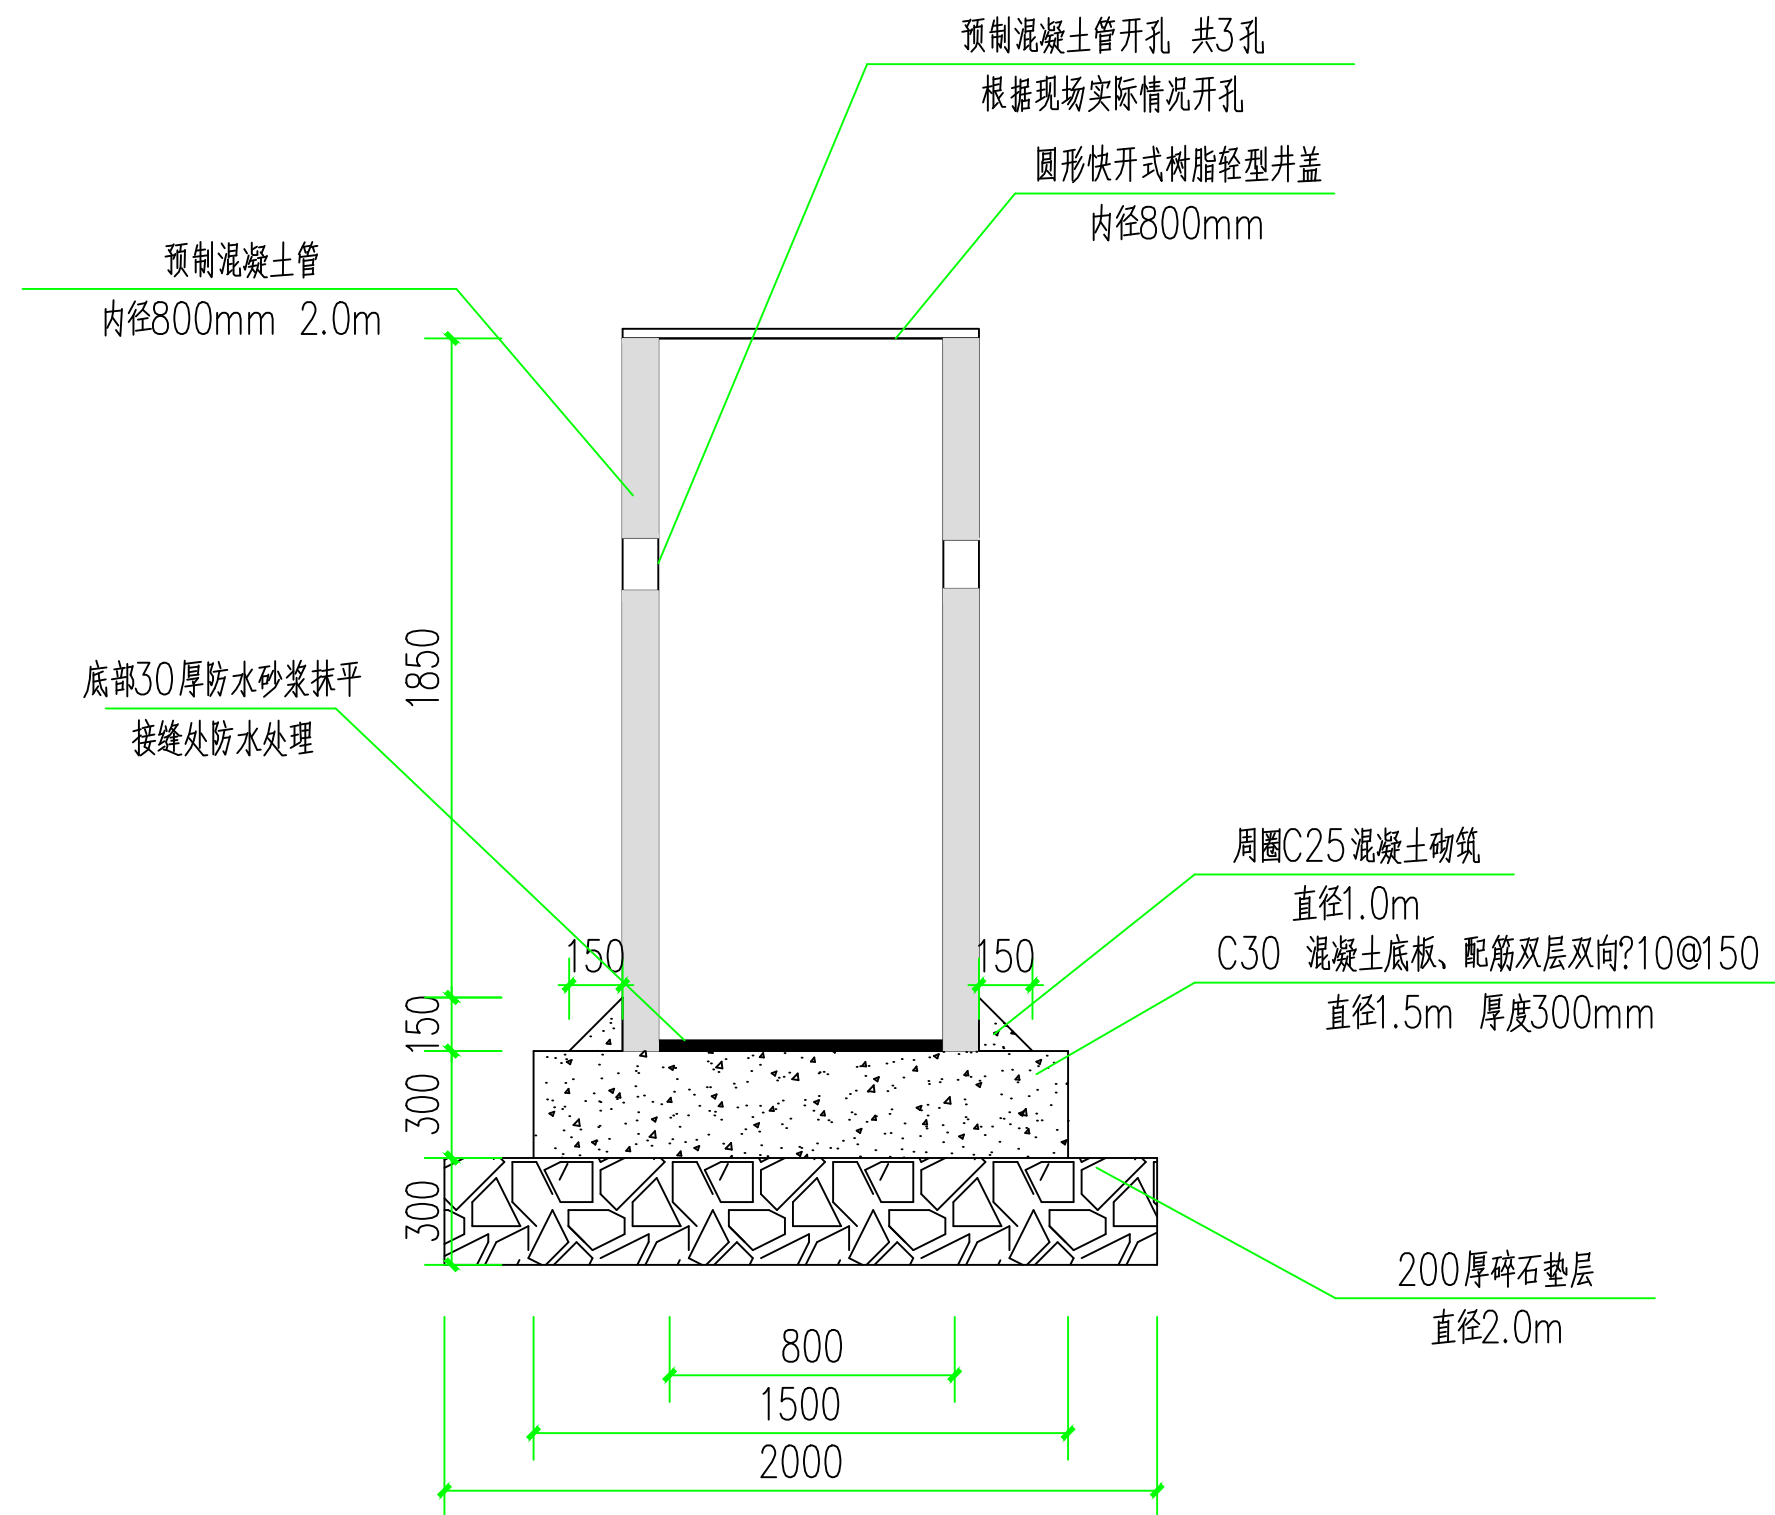

格栅 / 集水井2

净化塘内格栅/集水井2施工示意图 1:30



沈阳市金罗盘建筑设计有限公司

Shenyang Gold Compass Architectural Design Ltd.

建筑行业（建筑工程） 甲级证书编号：A121001762

建筑行业（人防工程）

风景园林工程设计专项

市政行业（给水、排水、热力、桥梁、道路、环境、卫生）

乙级证书编号：A221001769

城乡规划编制

辽自资规乙字23210025

电话：024-24528596

邮箱：syjinluopan@163.com

地址：辽宁省沈阳市和平区胜利大街92号胜利大厦5楼

版本 REVISION	升版原因 CAUSE		升版日期 DATE
会	建筑	余燕南	给排水
签	结构	梁志达	暖通
栏	电气	毛德强	

委托单位

CLIENT

项目名称

连云港市赣榆区城西镇仙二村

ITEM NAME

生活污水治理项目

图纸名称

DRAWING TITLE

净化塘内格栅/集水井2施工示意图

设计编号

PROJECT No.

电子文档

ELECTRONIC FILE

所长

GROUP DIRECTOR

王晓春

王

项目负责人

PROJECT DIRECTOR

任佳萌

任

审定人

APPROVED BY

任佳萌

任

专业负责人

DISCIPLINE RESPONSIBLE BY

余燕南

余

校对

CHECKED BY

郭威

郭

设计人

DESIGNED BY

李永超

李

制图人

DESIGNED BY

李永超

李

图别

STATUS

建施

图号

DRAWING NO.

B-28

比例

SCALE

分示

日期

DATE

2025. 08

图纸属性

ATTRIBUTE



建筑行业（建筑工程） 甲级证书编号：A121001762

建筑行业（人防工程）

风景园林工程设计专项
考试教材（供园林、风景园林专业用）

 
市政行业（给水、排水、热力、桥梁、道路、环境、卫生）
乙级证书编号：A221001760

城乡规划编制 辽自资规乙字23210025

电话：024--24528596

邮箱: syjinluopan@163.com

地址：辽宁省沈阳市和平区胜利大街92号胜利大厦5楼



图纸属性	ATTRIBUTE
------	-----------



沈阳市金罗盘建筑设计有限公司

Shenyang Gold Compass Architectural Design Ltd.

建筑行业（建筑工程） 甲级证书编号：A121001762
建筑行业（人防工程）
风景园林工程设计专项
市政行业（给水、排水、热力、桥梁、道路、环境、卫生）
城乡规划编制 乙级证书编号：A221001769
辽自资规乙字23210025

电话：024-24528596 邮箱：syjinluopan@163.com
地址：辽宁省沈阳市和平区胜利大街92号胜利大厦5楼

版本 REVISION	升版原因 CAUSE		升版日期 DATE
会	建筑	余燕南	给排水
签	结构	梁志达	暖通
栏	电气	毛德强	

委托单位
CLIENT

项目名称 连云港市赣榆区城西镇仙二村
ITEM NAME 生活污水治理项目

图纸名称
DRAWING TITLE 河道三水位控制坝建筑施工示意图


设计编号
PROJECT No.

电子文档
ELECTRONIC FILE


所长 GROUP DIRECTOR	王晓春	王
项目负责人 PROJECT DIRECTOR	任佳萌	任
审定人 APPROVED BY	任佳萌	任
专业负责人 DISCIPLINE RESPONSIBLE BY	余燕南	余
校对 CHECKED BY	郭威	郭
设计人 DESIGNED BY	李永超	李
制图人 DESIGNED BY	李永超	李

图别 STATUS	建施	图号 DRAWING NO.	B-30
比例 SCALE	分示	日期 DATE	2025. 08

图纸属性
ATTRIBUTE

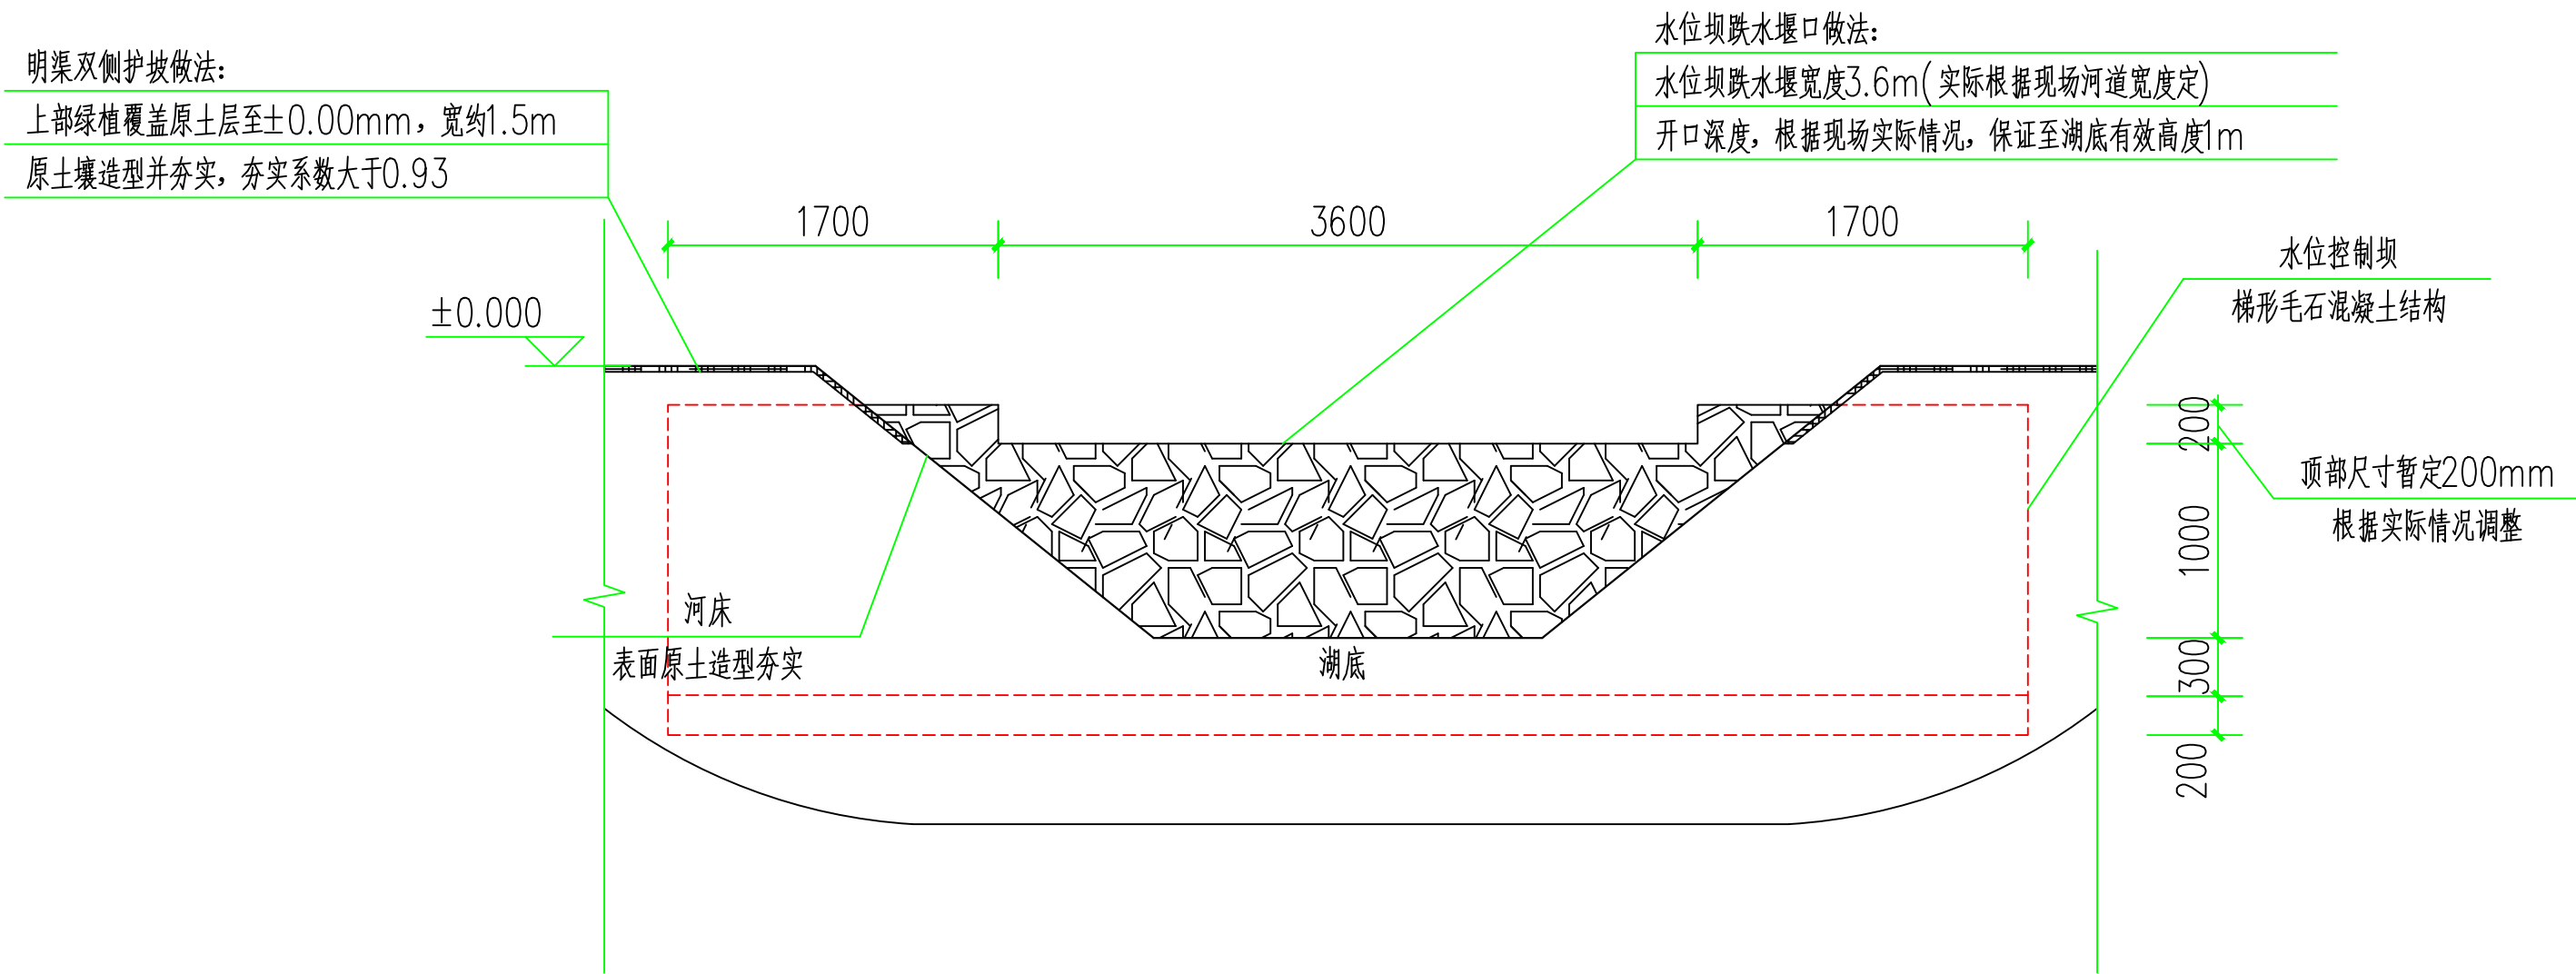

河道三水位控制坝建筑施工示意图 1:50

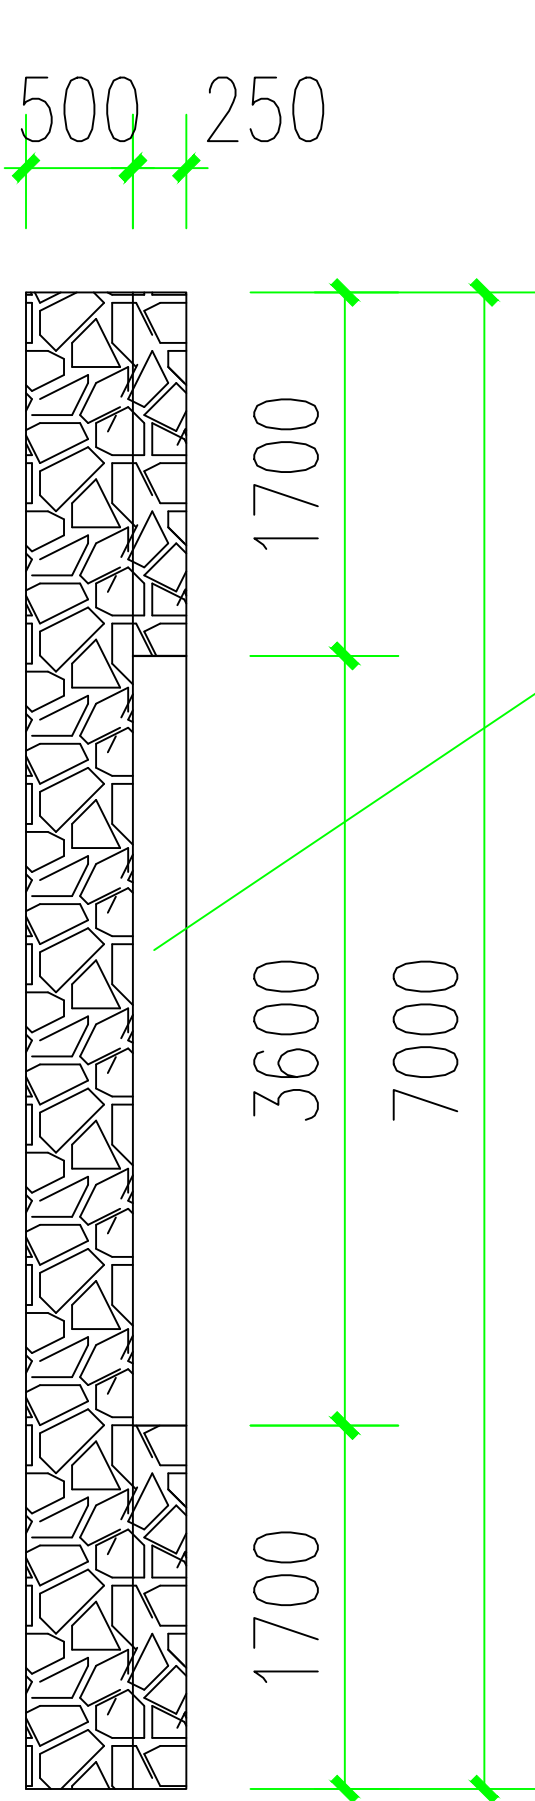

水位坝跌水堰口做法:

水位坝跌水堰宽度
3.6m(实际根据现场河道宽度定)


开口深度, 根据现场实际情况, 保证至湖底有效高度1m

河道三水位控制坝平面示意图 1:50

沈阳市金罗盘建筑设计有限公司 Shenyang Gold Compass Architectural Design Ltd. 建筑行业（建筑工程） 甲级证书编号：A121001762 建筑行业（人防工程） 风景园林工程设计专项 市政行业（给水、排水、热力、桥梁、道路、环境、卫生） 乙级证书编号：A221001769 城乡规划编制 辽自资规乙字23210025 电话：024--24528596 邮箱：syjinluopan@163.com 地址：辽宁省沈阳市和平区胜利大街92号胜利大厦5楼			
版本 REVISION	升版原因 CAUSE		升版日期 DATE
会	建筑	余燕南	给排水
签	结构	梁志达	暖通
栏	电气	毛德强	
委托单位 CLIENT			
项目名称 ITEM NAME			
连云港市赣榆区城西镇仙二村 生活污水治理项目			
图纸名称 DRAWING TITLE			
河道三水位控制坝平面示意图			
设计编号 PROJECT No.			
电子文档 ELECTRONIC FILE			
所 长 GROUP DIRECTOR		王晓春	王 晓 春
项目负责人 PROJECT DIRECTOR		任佳萌	任 佳 萌
审定人 APPROVED BY		任佳萌	任 佳 萌
专业负责人 DISCIPLINE RESPONSIBLE BY		余燕南	余 燕 南
校对 CHECKED BY		郭 威	郭 威
设计人 DESIGNED BY		李永超	李 永 超
制图人 DESIGNED BY		李永超	李 永 超
图别 STATUS	建施	图号 DRAWING NO.	B-31
比例 SCALE	分示	日期 DATE	2025. 08
图纸属性 ATTRIBUTE			

版本 REVISION	升版原因 CAUSE		升版日期 DATE	
会	建筑	余燕南	给排水	高寒
签	结构	梁志达	暖通	马瑾
栏	电气	毛德强		

委托单位 CLIENT			
项目名称 ITEM NAME		连云港市赣榆区城西镇仙二村 生活污水治理项目	
图纸名称 DRAWING TITLE		河道三水位控制坝竖向构造示意图	
设计编号 PROJECT No.			
电子文档 ELECTRONIC FILE			
所 长 GROUP DIRECTOR		王晓春	王
项目负责人 PROJECT DIRECTOR		任佳萌	任
审定人 APPROVED BY		任佳萌	任
专业负责人 DISCIPLINE RESPONSIBLE BY		余燕南	余
校对 CHECKED BY		郭 威	郭
设计人 DESIGNED BY		李永超	李
制图人 DESIGNED BY		李永超	李
图别 STATUS	建施	图号 DRAWING NO.	B-32
比例 SCALE	分示	日期 DATE	2025.08
图纸属性 ATTRIBUTE			

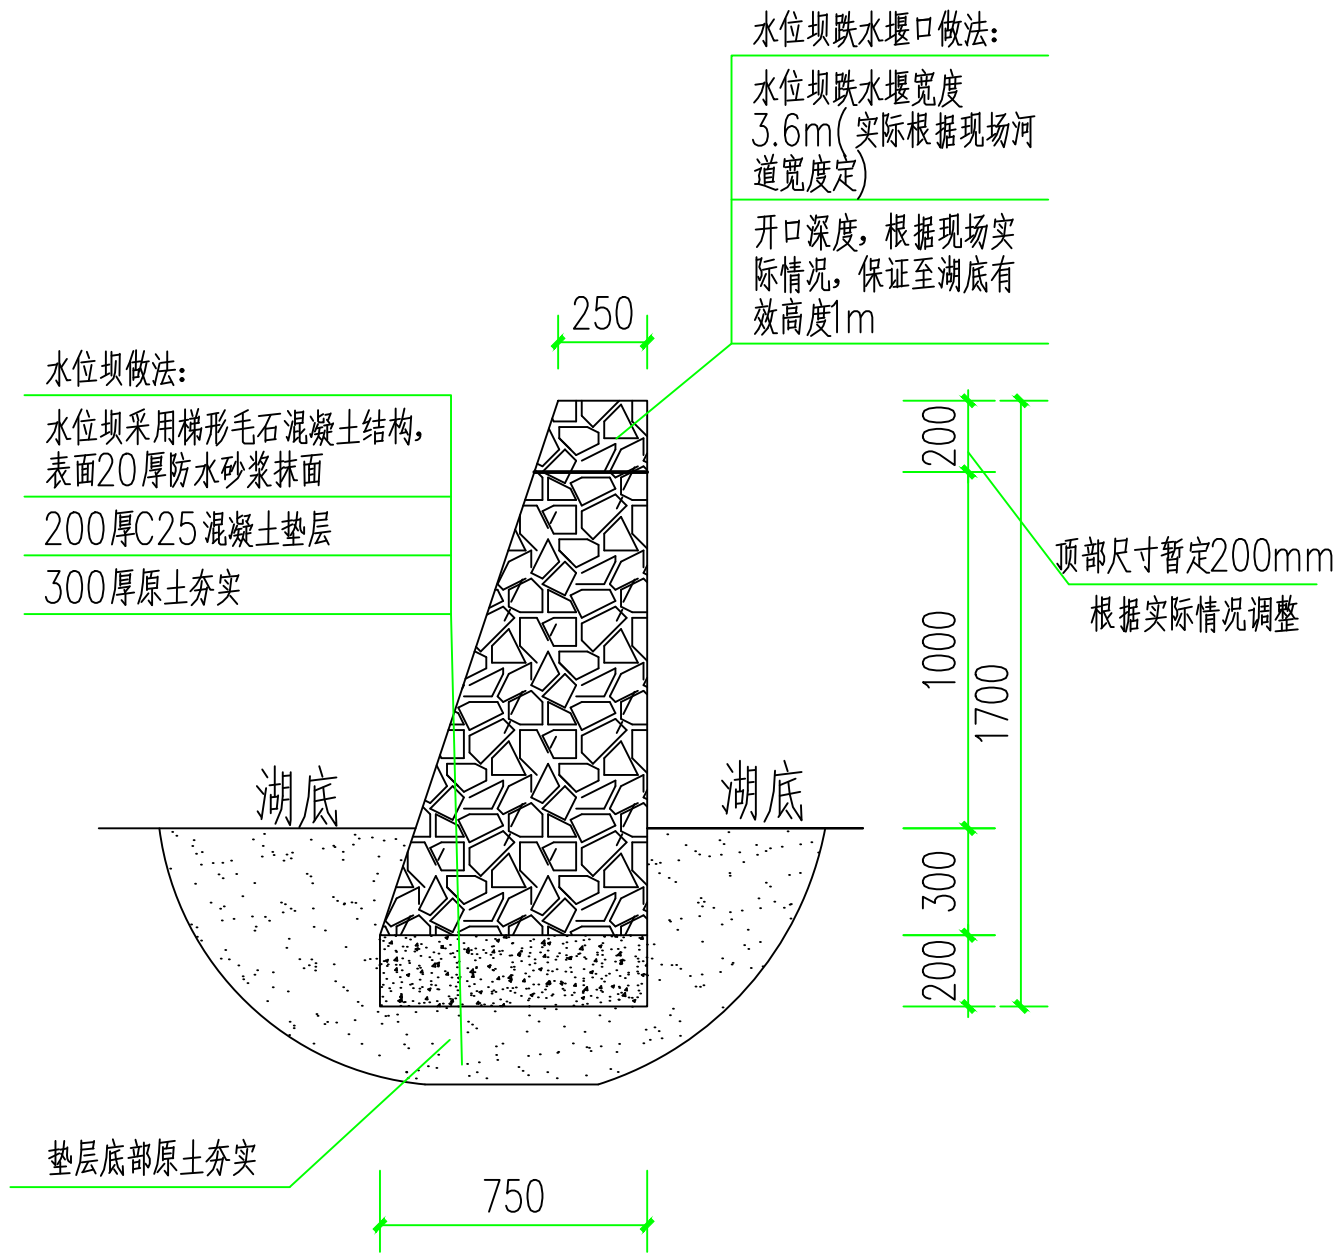

河道三水位控制坝竖向构造示意图 1:30



沈阳市金罗盘建筑设计有限公司

Shenyang Gold Compass Architectural Design Ltd.

建筑行业（建筑工程）
建筑行业（人防工程）
风景园林工程设计专项
市政行业（给水、排水、热力、桥梁、道路、环境、卫生）
城乡规划编制


甲级证书编号：A121001762
乙级证书编号：A221001769
辽自资规乙字23210025

电话：024—24528596
地址：辽宁省沈阳市和平区胜利大街92号胜利大厦5楼

邮箱：syjinluopan@163.com

版本 REVISION	升版原因 CAUSE			升版日期 DATE
会	建筑	余燕南	给排水	高寒
签	结构	梁志达	暖通	马莹
栏	电气	毛德强		

委托单位 CLIENT			
项目名称 ITEM NAME		连云港市赣榆区城西镇仙二村 生活污水治理项目	
图纸名称 DRAWING TITLE		人行步道施工示意图	
设计编号 PROJECT No.			
电子文档 ELECTRONIC FILE			
所 长 GROUP DIRECTOR		王晓春	
项目负责人 PROJECT DIRECTOR		任佳萌	
审定人 APPROVED BY		任佳萌	
专业负责人 DISCIPLINE RESPONSIBLE BY		余燕南	
校对人 CHECKED BY		郭 威	
设计人 DESIGNED BY		李永超	
制图人 DESIGNED BY		李永超	
图别 STATUS	建施	图号 DRAWING NO.	B-33
比例 SCALE	分示	日期 DATE	2025.08
图纸属性 ATTRIBUTE			

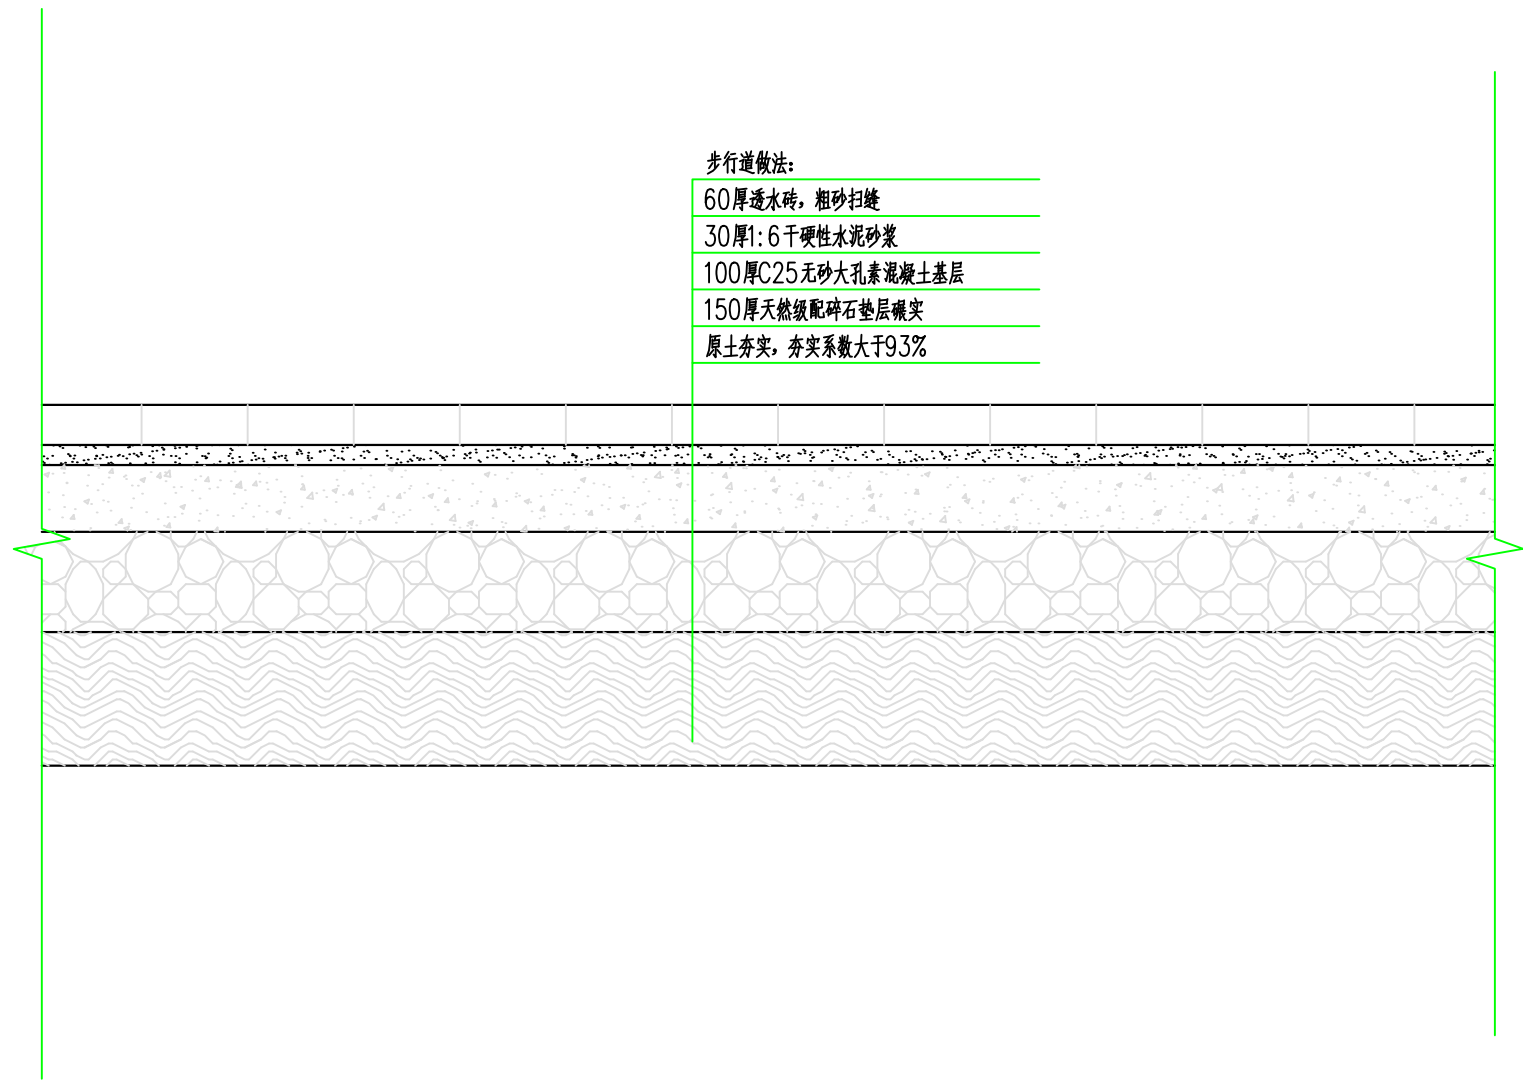

人行步道施工示意图 1:16