


师范学院南校区图书馆 六层办公区局部改造

WUXI, CHINA

装饰设计图

出图日期: 2025 年 6 月 日

			设计编号			
			建设单位			
			工程名称	师范学院南校区图书馆 六层层办公区局部改造		
(室内装饰专业) 图 纸 目 录				校对		第 1 张
				审核		
序号	图 别	图号	图 纸 名 称		图纸规格	备 注
1	饰施	01	图纸目录		A2	
2	饰施	6F-01	6F办公区总平面图		A2	
3	饰施	6F-02	6F办公区原始平面图		A2	
4	饰施	6F-03	6F办公区平面布置图		A2	
5	饰施	6F-04	6F办公区拆除示意图		A2	
6	饰施	6F-05	6F办公区墙体新建图		A2	
7	饰施	6F-06	6F办公区地面布置图		A2	
8	饰施	6F-07	6F办公区天面布置图		A2	
9					A2	
10	安装	6F-08	6F办公区开关布置图		A2	
11	安装	6F-09	6F办公区插座布置图		A2	
12	安装	6F-10	6F办公区给水布置图		A2	
13	安装	6F-11	6F办公区排水布置图		A2	
14	安装	6F-12	6F淋浴间排风布置图		A2	
15	饰施	JD-01	大样图		A2	
16						
17						
18						
19						
20						
工种负责人_____ 设计人_____ 日期 年 月 日						

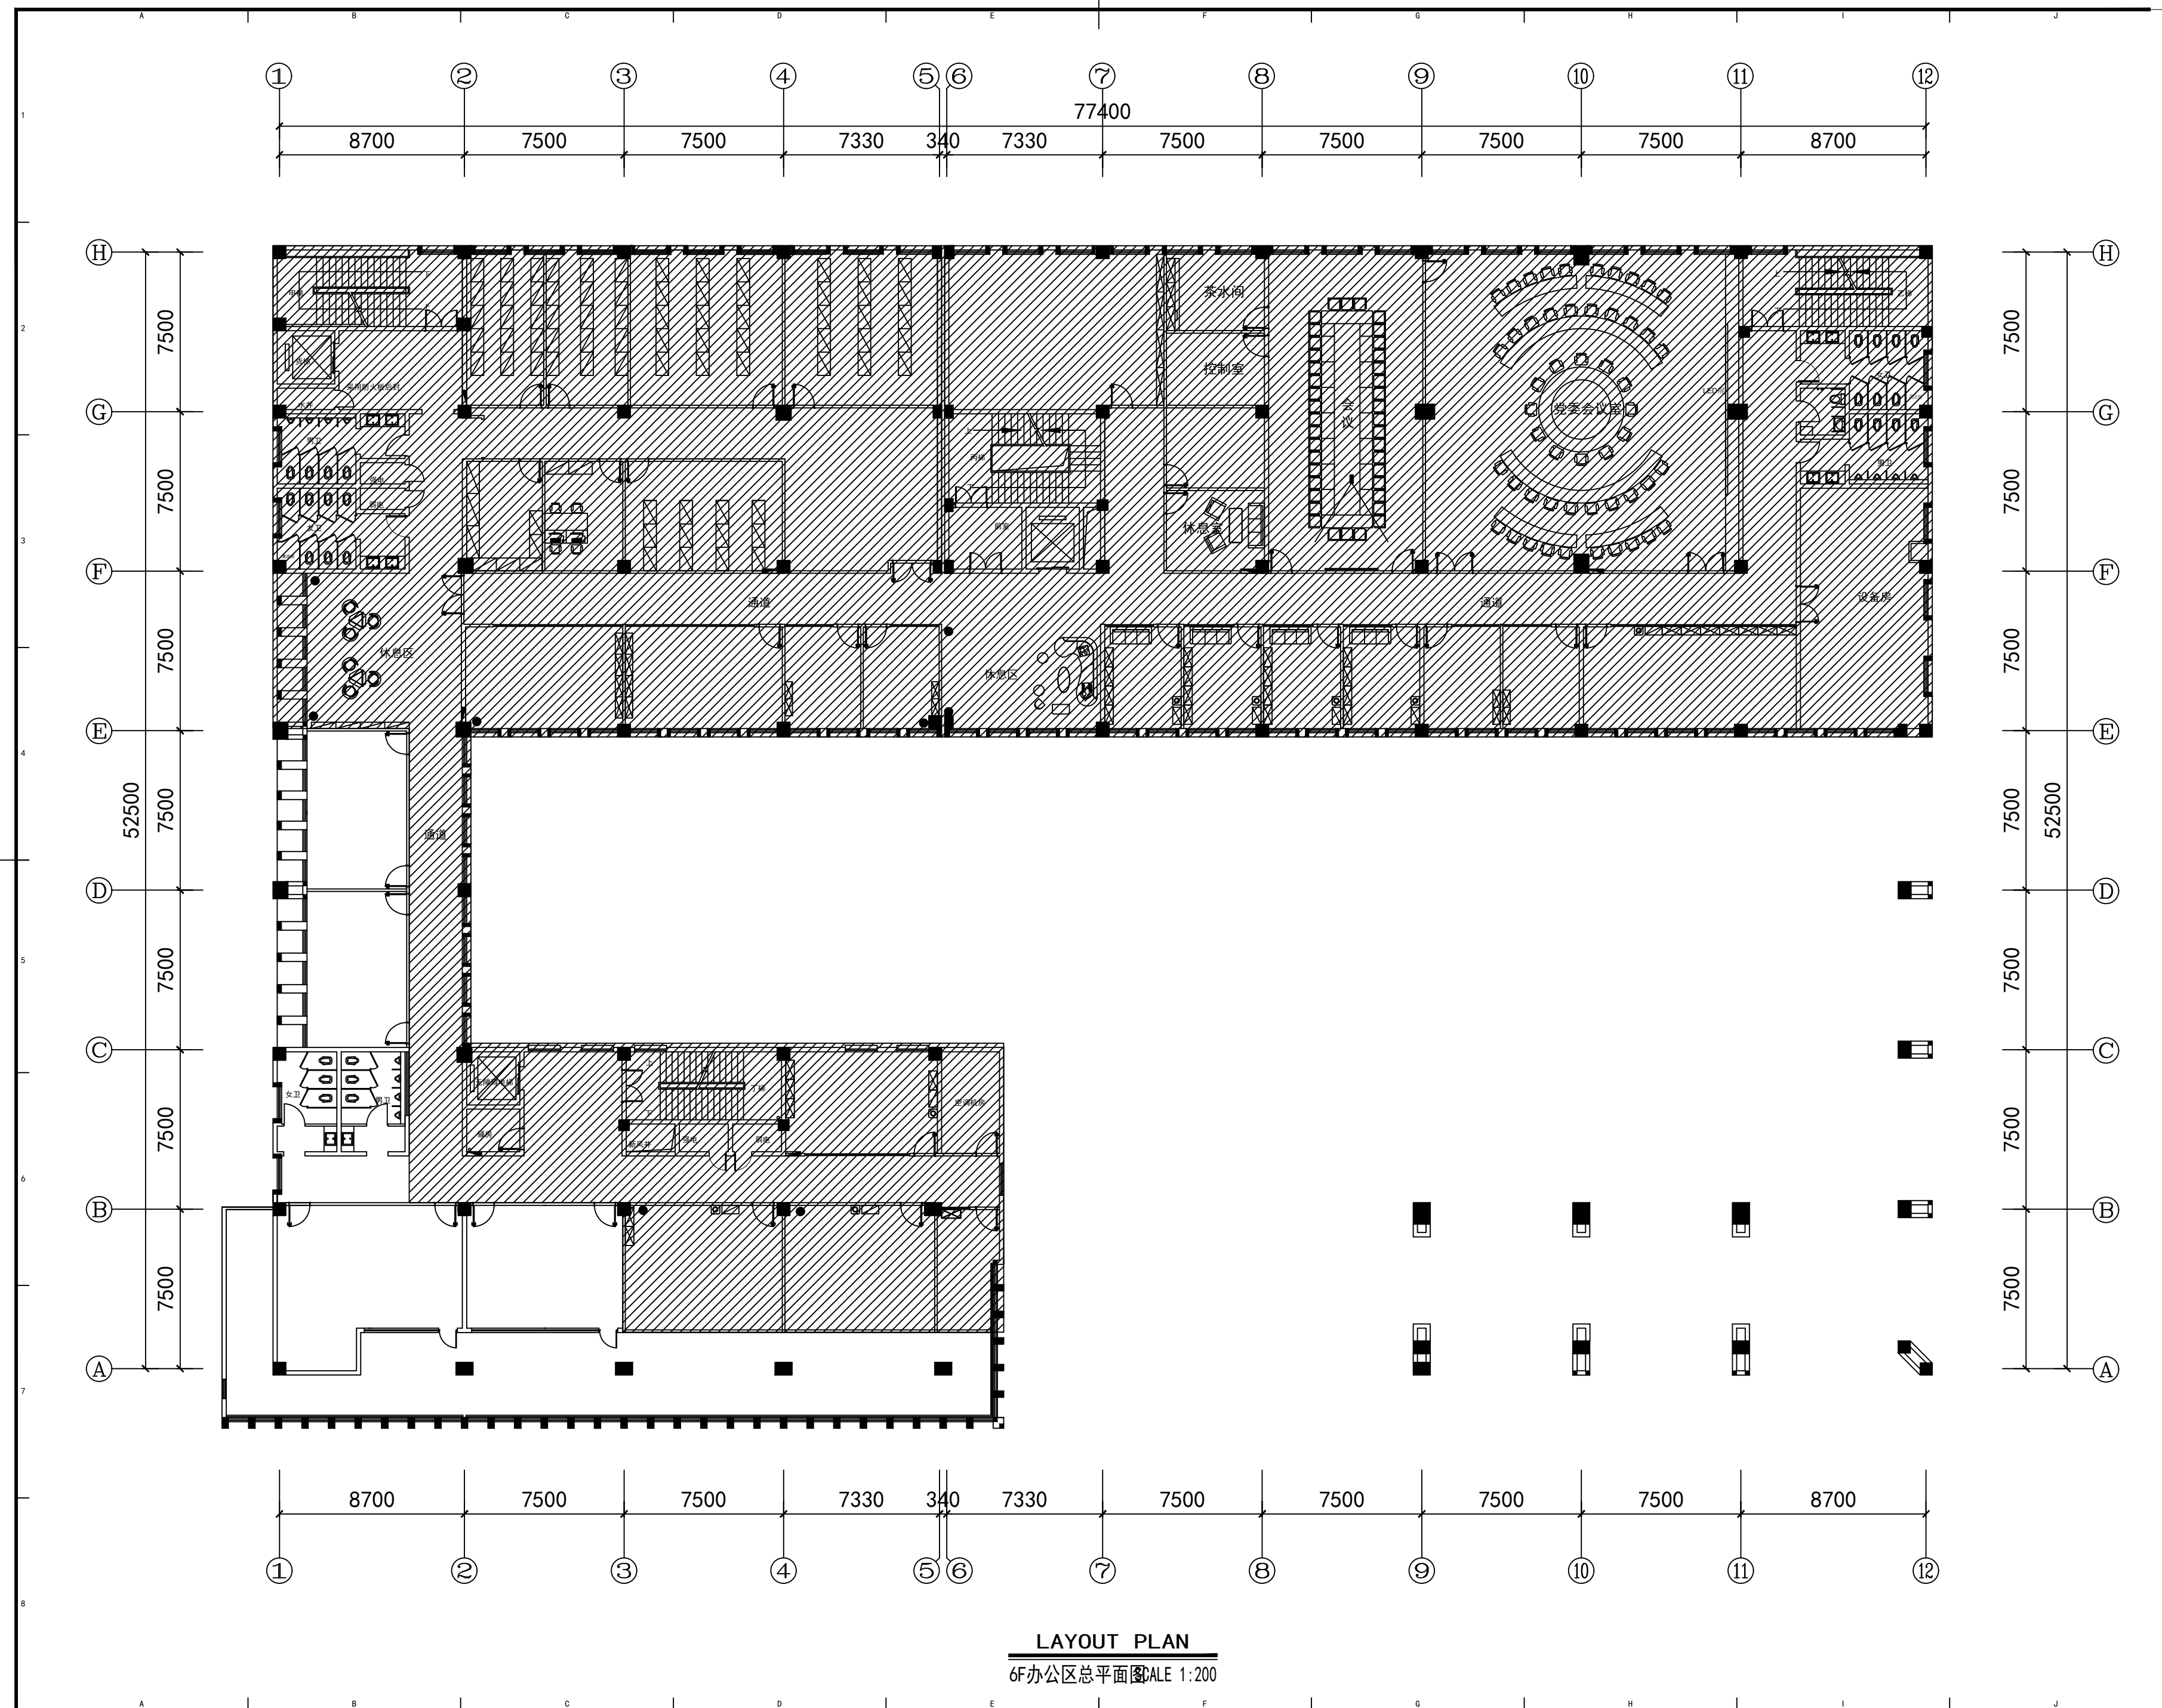

江苏无锡市高等师范学院暑期改造工程

J I ANGSIWUX I SH I GAODENGSH I FANXUEYUANSUQ I GA I ZAOGONGCHENG

合作设计公司 COOPERATIVE DESIGN COMPANY

修改记录 REVISED RECORD

版本 出图说明 出图日期
REV DESCRIPTIONS DATE
图纸内容 DRAWING TITLE

6F办公区总平面图

审定人 APPROVED BY

审核人 VERIFIED BY

校对人 CHECKED BY

设计人 DESIGNED BY

制图人 DRAWN BY

专业负责人 PRO.CHIEF

项目总设计师 DESIGN CHIEF


项目负责人 PRO.CHIEF

图号 SHEET No.

6F-01

项目编号 PROJECT No.

LAYOUT PLAN
6F办公区总平面图 SCALE 1:200

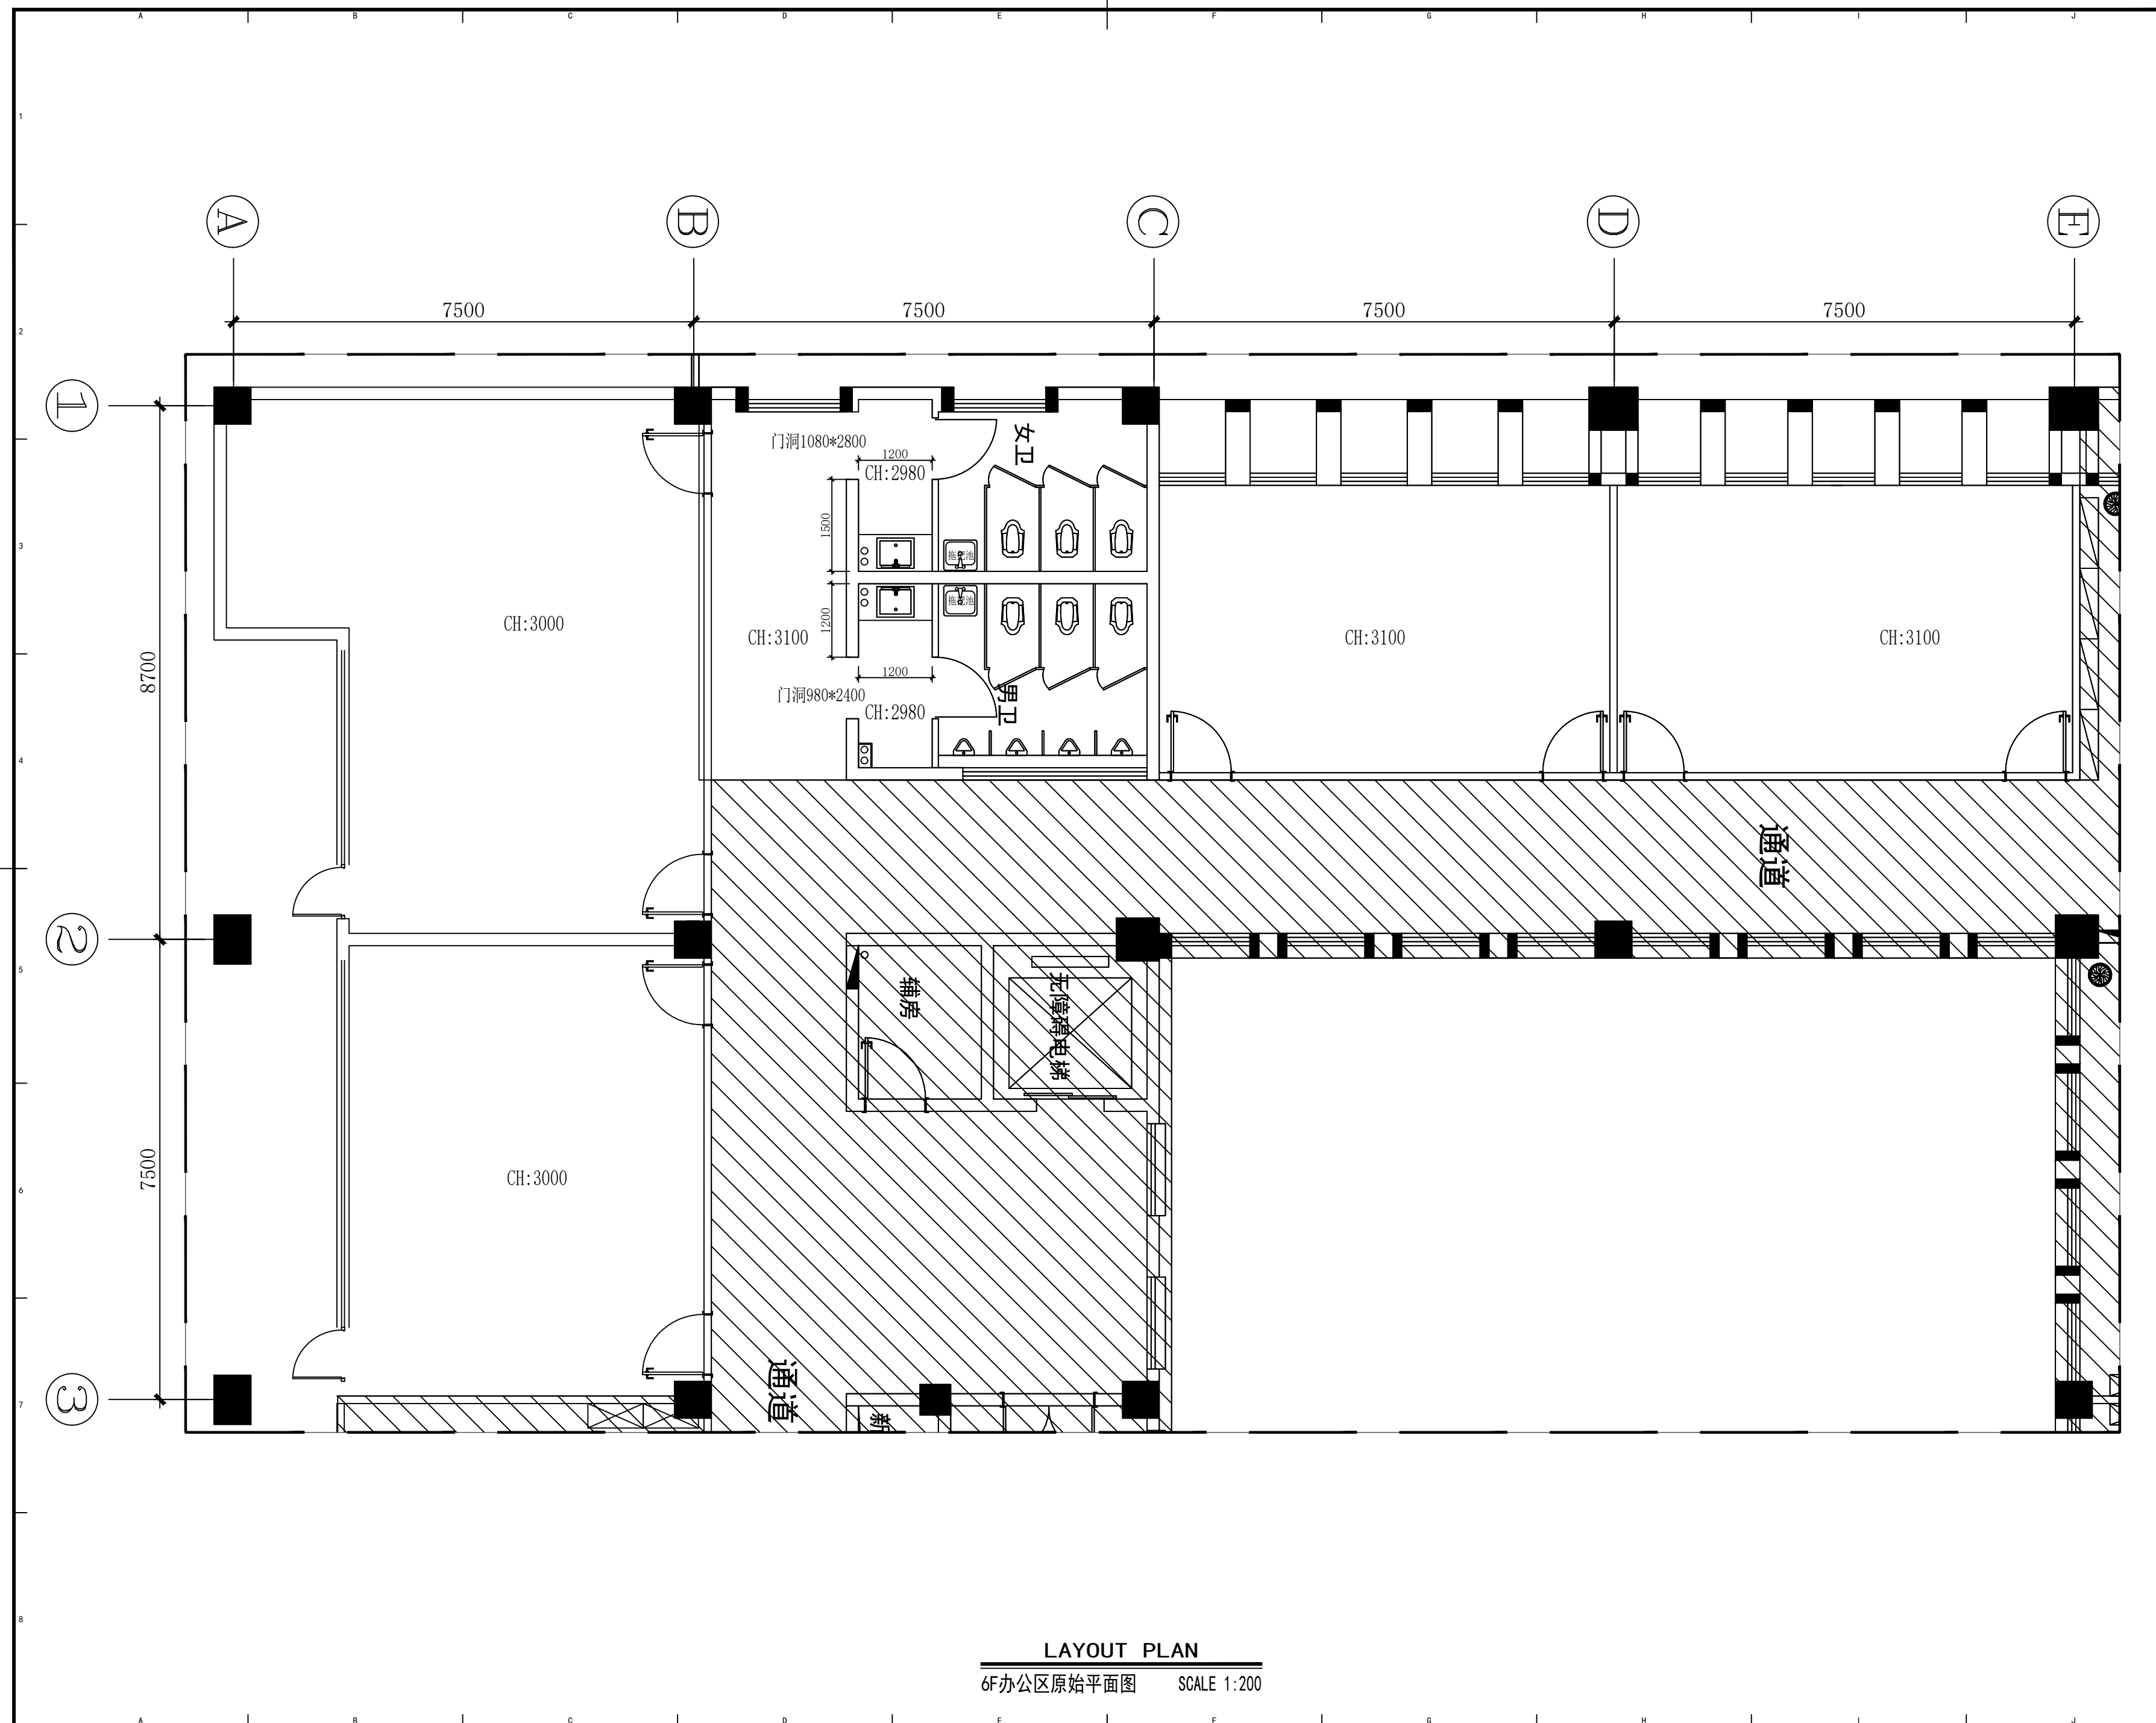

江苏无锡市高等师范学院暑期改造工程

J I A N G S U W U X I S H I G A O D E N G S H I F A N X U E Y U A N S U Q I G A I Z A O G O N G C H E N G

合作设计公司 COOPERATIVE DESIGN COMPANY

修改记录 REVISED RECORD

版本 REV	出图说明 DESCRIPTIONS	出图日期 DATE
图纸内容 DRAWING TITLE		

6F办公区原始平面图

审定人 APPROVED BY

审核人 VERIFIED BY

校对人 CHECKED BY

设计人 DESIGNED BY

制图人 DRAWN BY

专业负责人 PRO.CHIEF

项目总设计师 DESIGN CHIEF


项目负责人 PRO.CHIEF

图号 SHEET No.

6F-02

项目编号 PROJECT No.

版权所有 施工时须以标注尺寸为准 施工单位须现场校验尺寸 如有不符须立即通知设计单位
This drawing is copyright Contractors shall work from figured dimensions only Contractors must check all dimensions on site Contractors must be reported immediately to architects

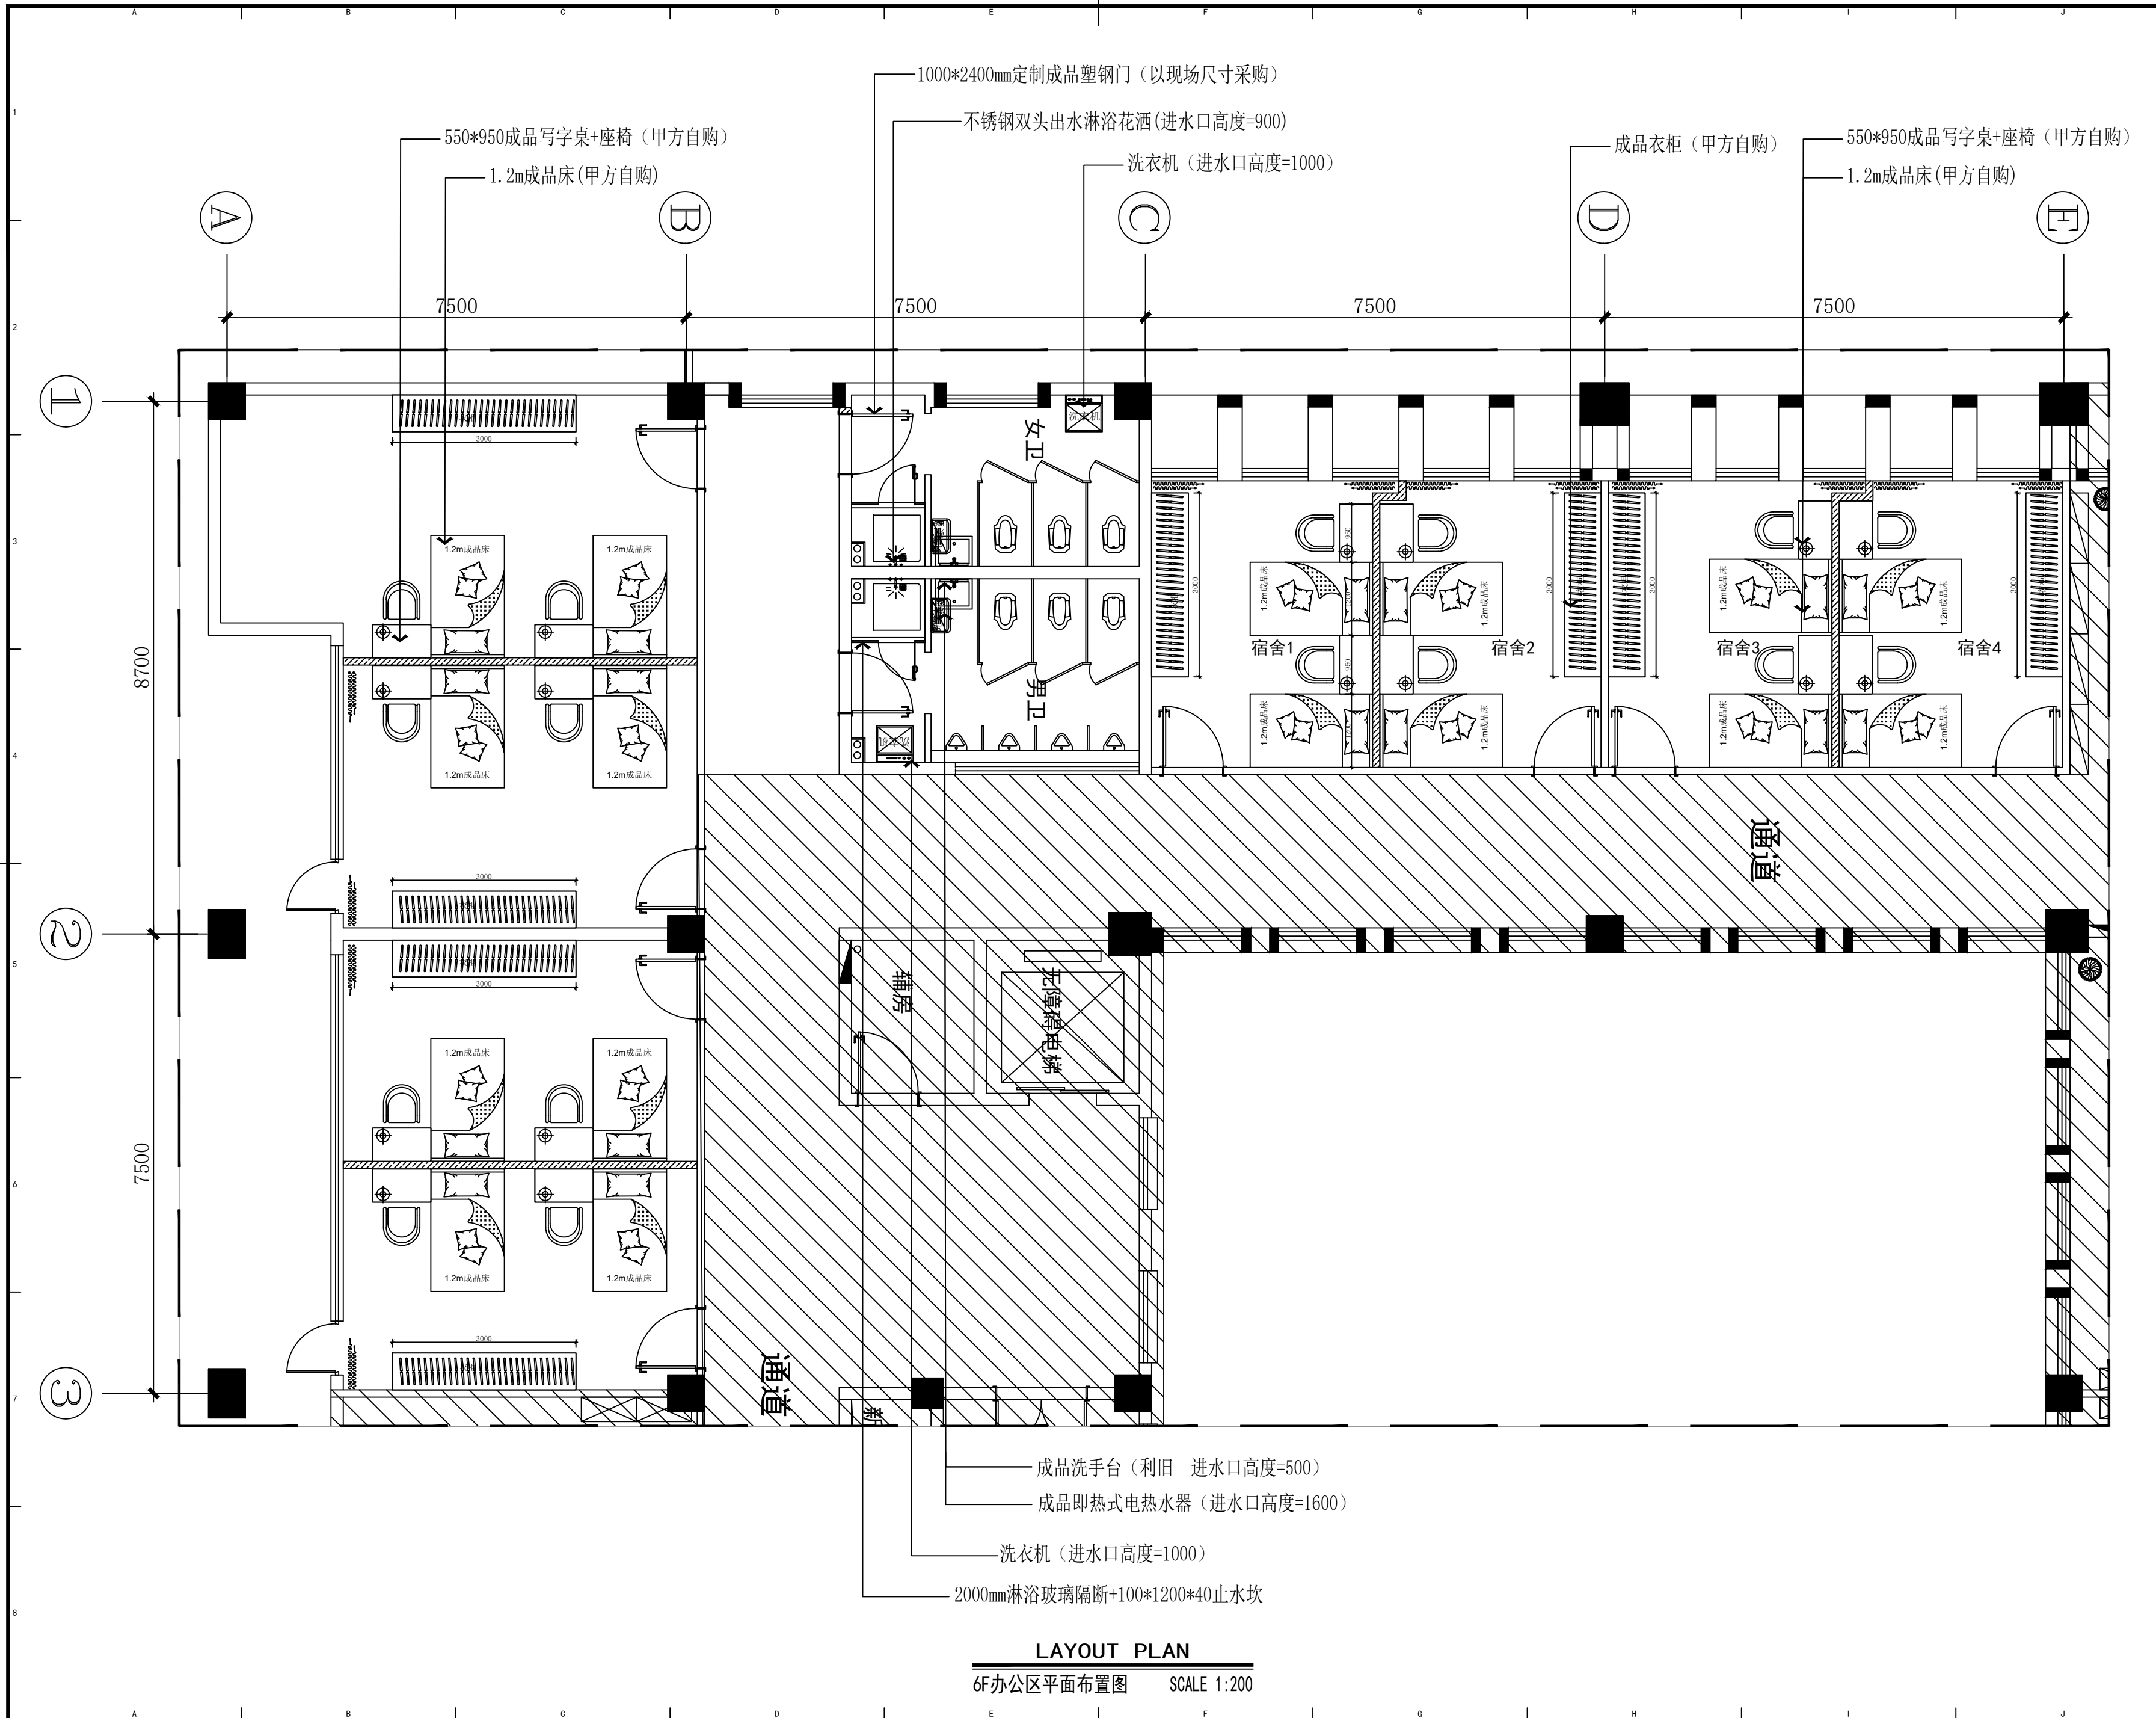

江苏无锡市高等师范学院暑期改造工程

J I ANG SU WUX I SH I GAODENG SH I FAN XUE YUAN SU Q I GA I ZAO GONG CHENG

合作设计公司 COOPERATIVE DESIGN COMPANY

修改记录 REVISED RECORD

版本 出图说明 出图日期
REV DESCRIPTIONS DATE
图纸内容 DRAWING TITLE

6F办公区平面布置图

审定人 APPROVED BY

审核人 VERIFIED BY

校对人 CHECKED BY

设计人 DESIGNED BY

制图人 DRAWN BY

专业负责人 PRO.CHIEF


项目总设计师 DESIGN CHIEF

项目负责人 PRO.CHIEF

图号 SHEET No.

6F-03

项目编号 PROJECT No.

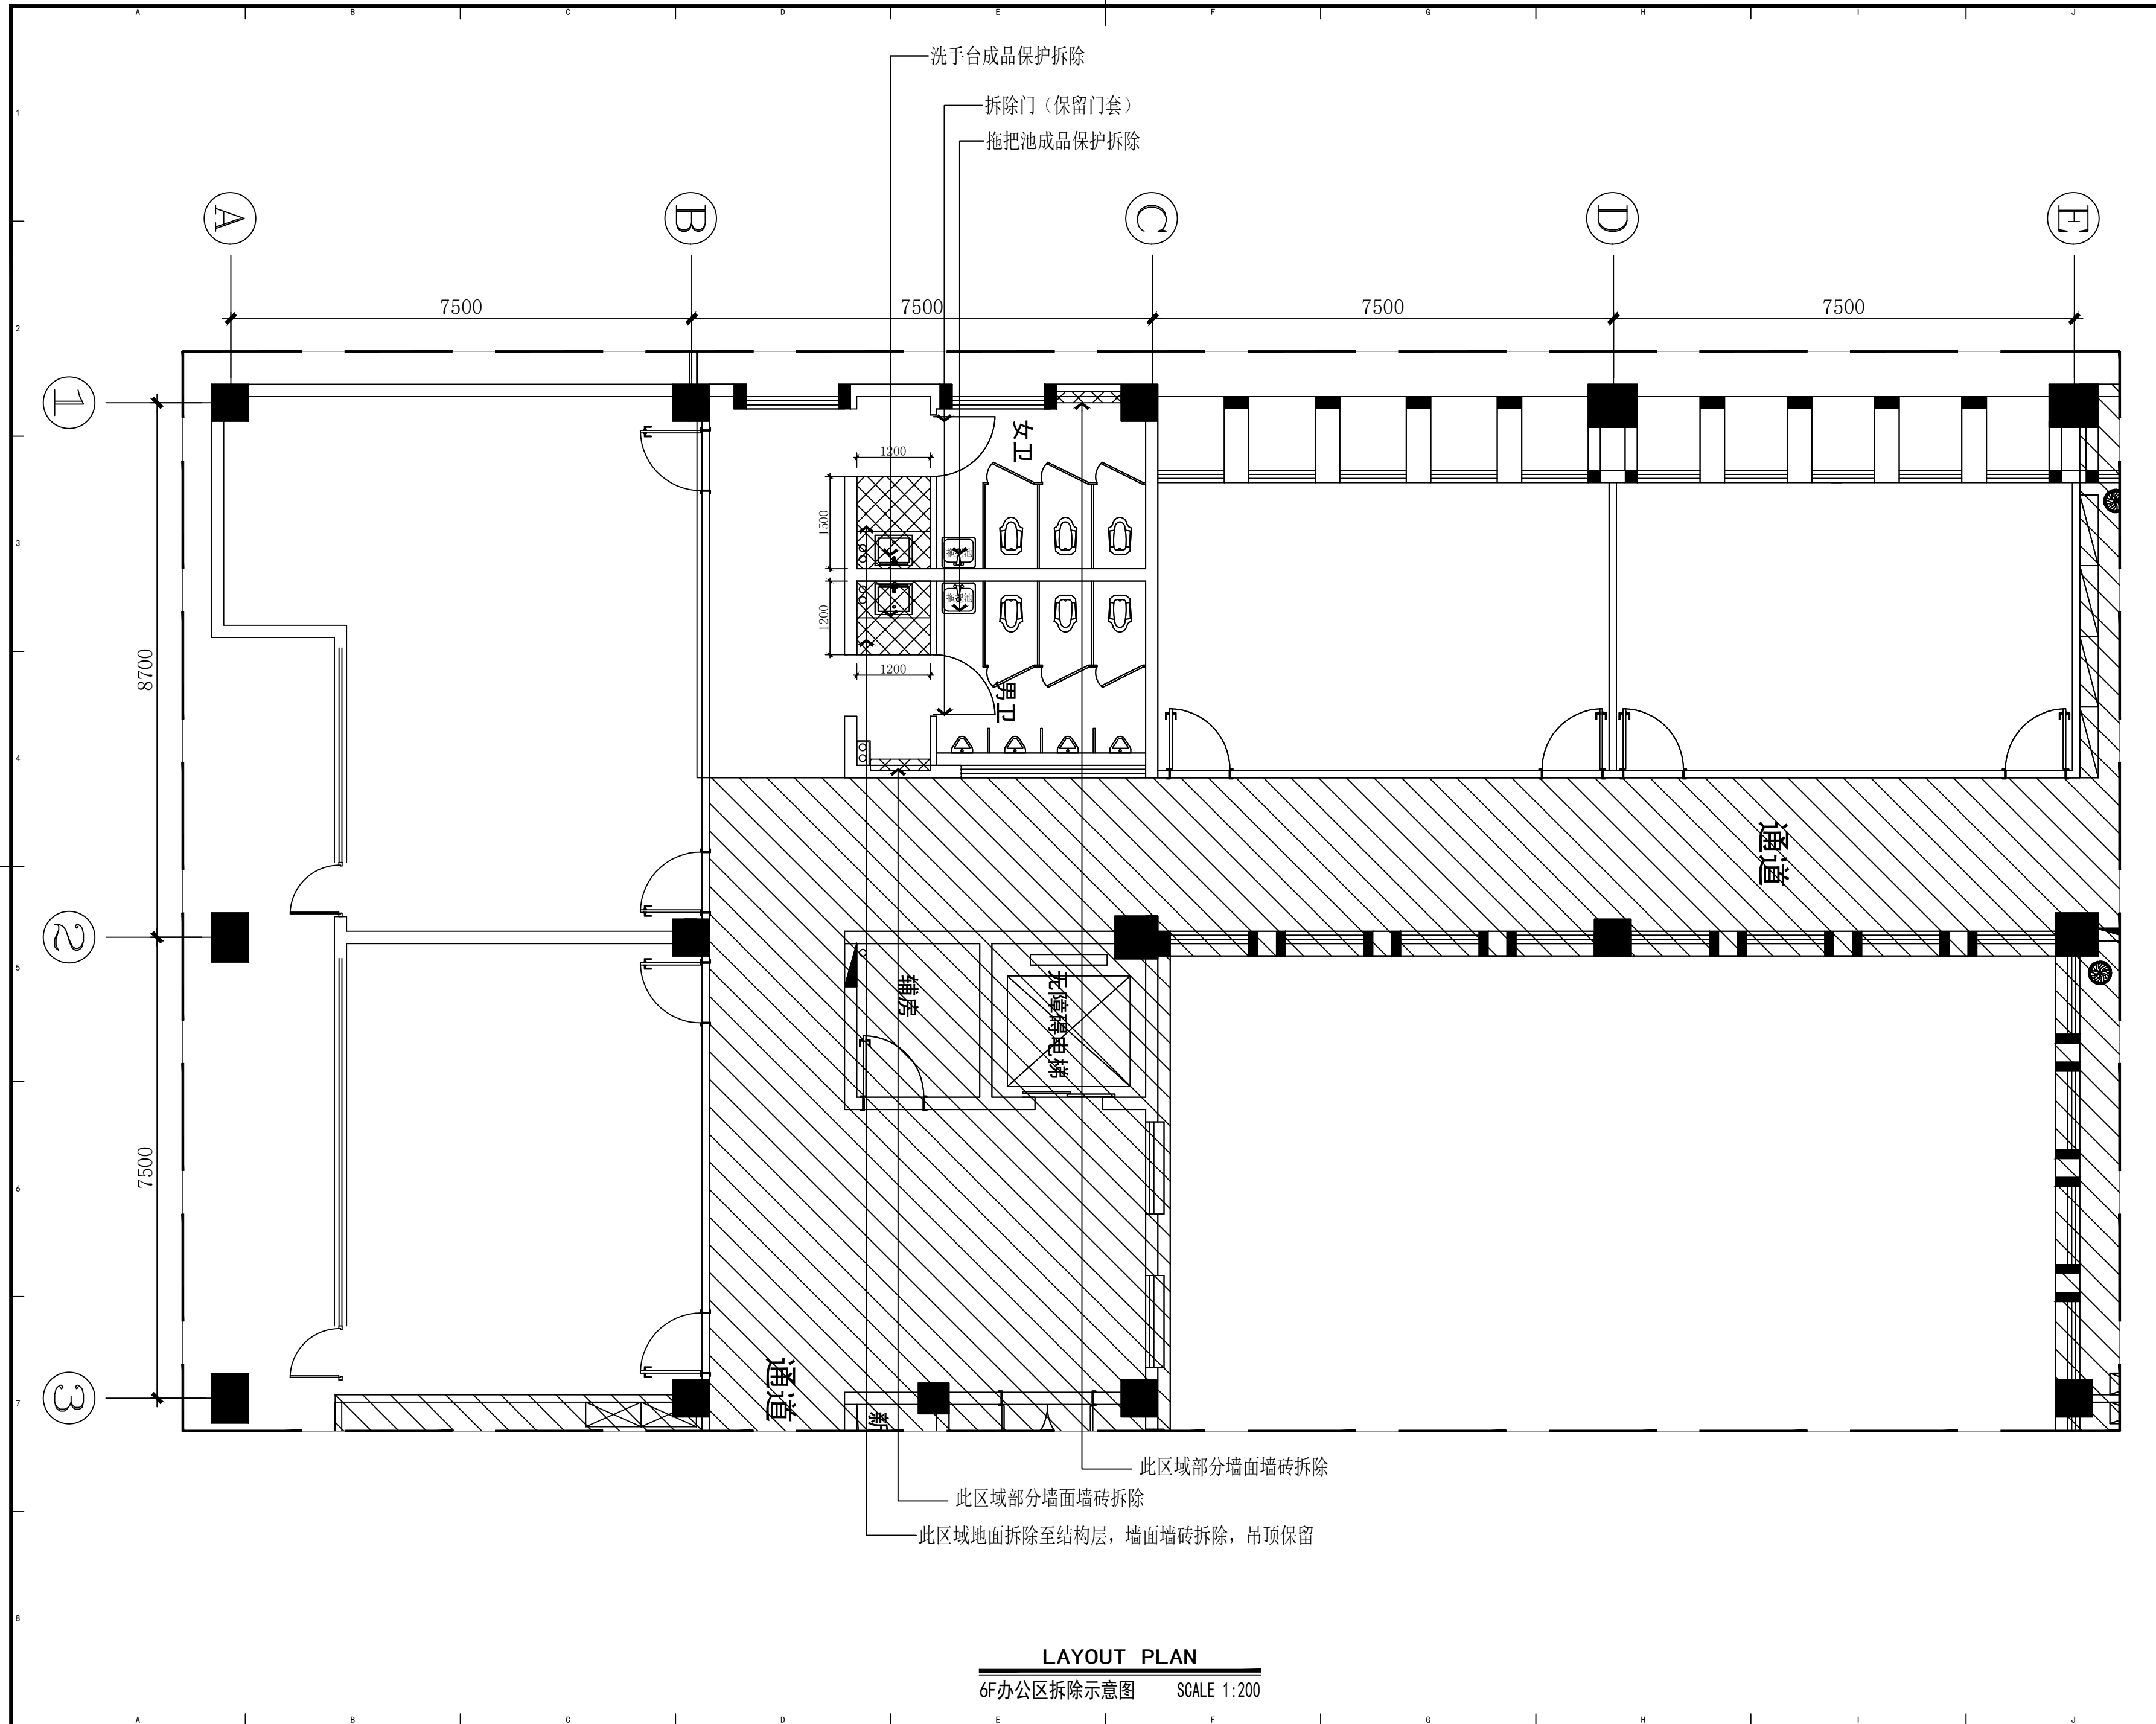

江苏无锡市高等师范学院暑期改造工程

J I ANGSIWUX I SH I GAO DENGSH I FANXUEYUANSUQ I GA I ZAO GONGCHENG

合作设计公司 COOPERATIVE DESIGN COMPANY

修改记录 REVISED RECORD

版本	出图说明	出图日期
REV	DESCRIPTIONS	DATE

图纸内容 DRAWING TITLE

6F办公区拆除示意图

审定人 APPROVED BY

审核人 VERIFIED BY

校对人 CHECKED BY

设计人 DESIGNED BY

制图人 DRAWN BY

专业负责人 PRO.CHIEF

 
项目总设计师 DESIGN CHIEF

项目负责人 PRO.CHIEF

图号 SHEET No.

6F-04

项目编号 PROJECT No.



JJ1ANGSUWUX|SHI GAODENGSHI|FANXUEYUANSUQ|GA|ZAO GONGCHENG

合作设计公司 COOPERATIVE DESIGN COMPANY

修改记录 REVISED RECORD

版本 REV	出图说明 DESCRIPTIONS	出图日期 DATE
图纸内容 DRAWING TITLE		

6F办公区地面布置图

審定人 APPROVED BY

审核人 VERIFIED BY

校对人 CHECKED BY

设计人 DESIGNED BY

制图人 DRAWN BY

专业负责人 PRO.CHIEF


项目总设计师 DESIGN CHIEF

项目负责人 PRO.CHIEF

图号 SHEET No.

6F-06

项目编号 PROJECT No.

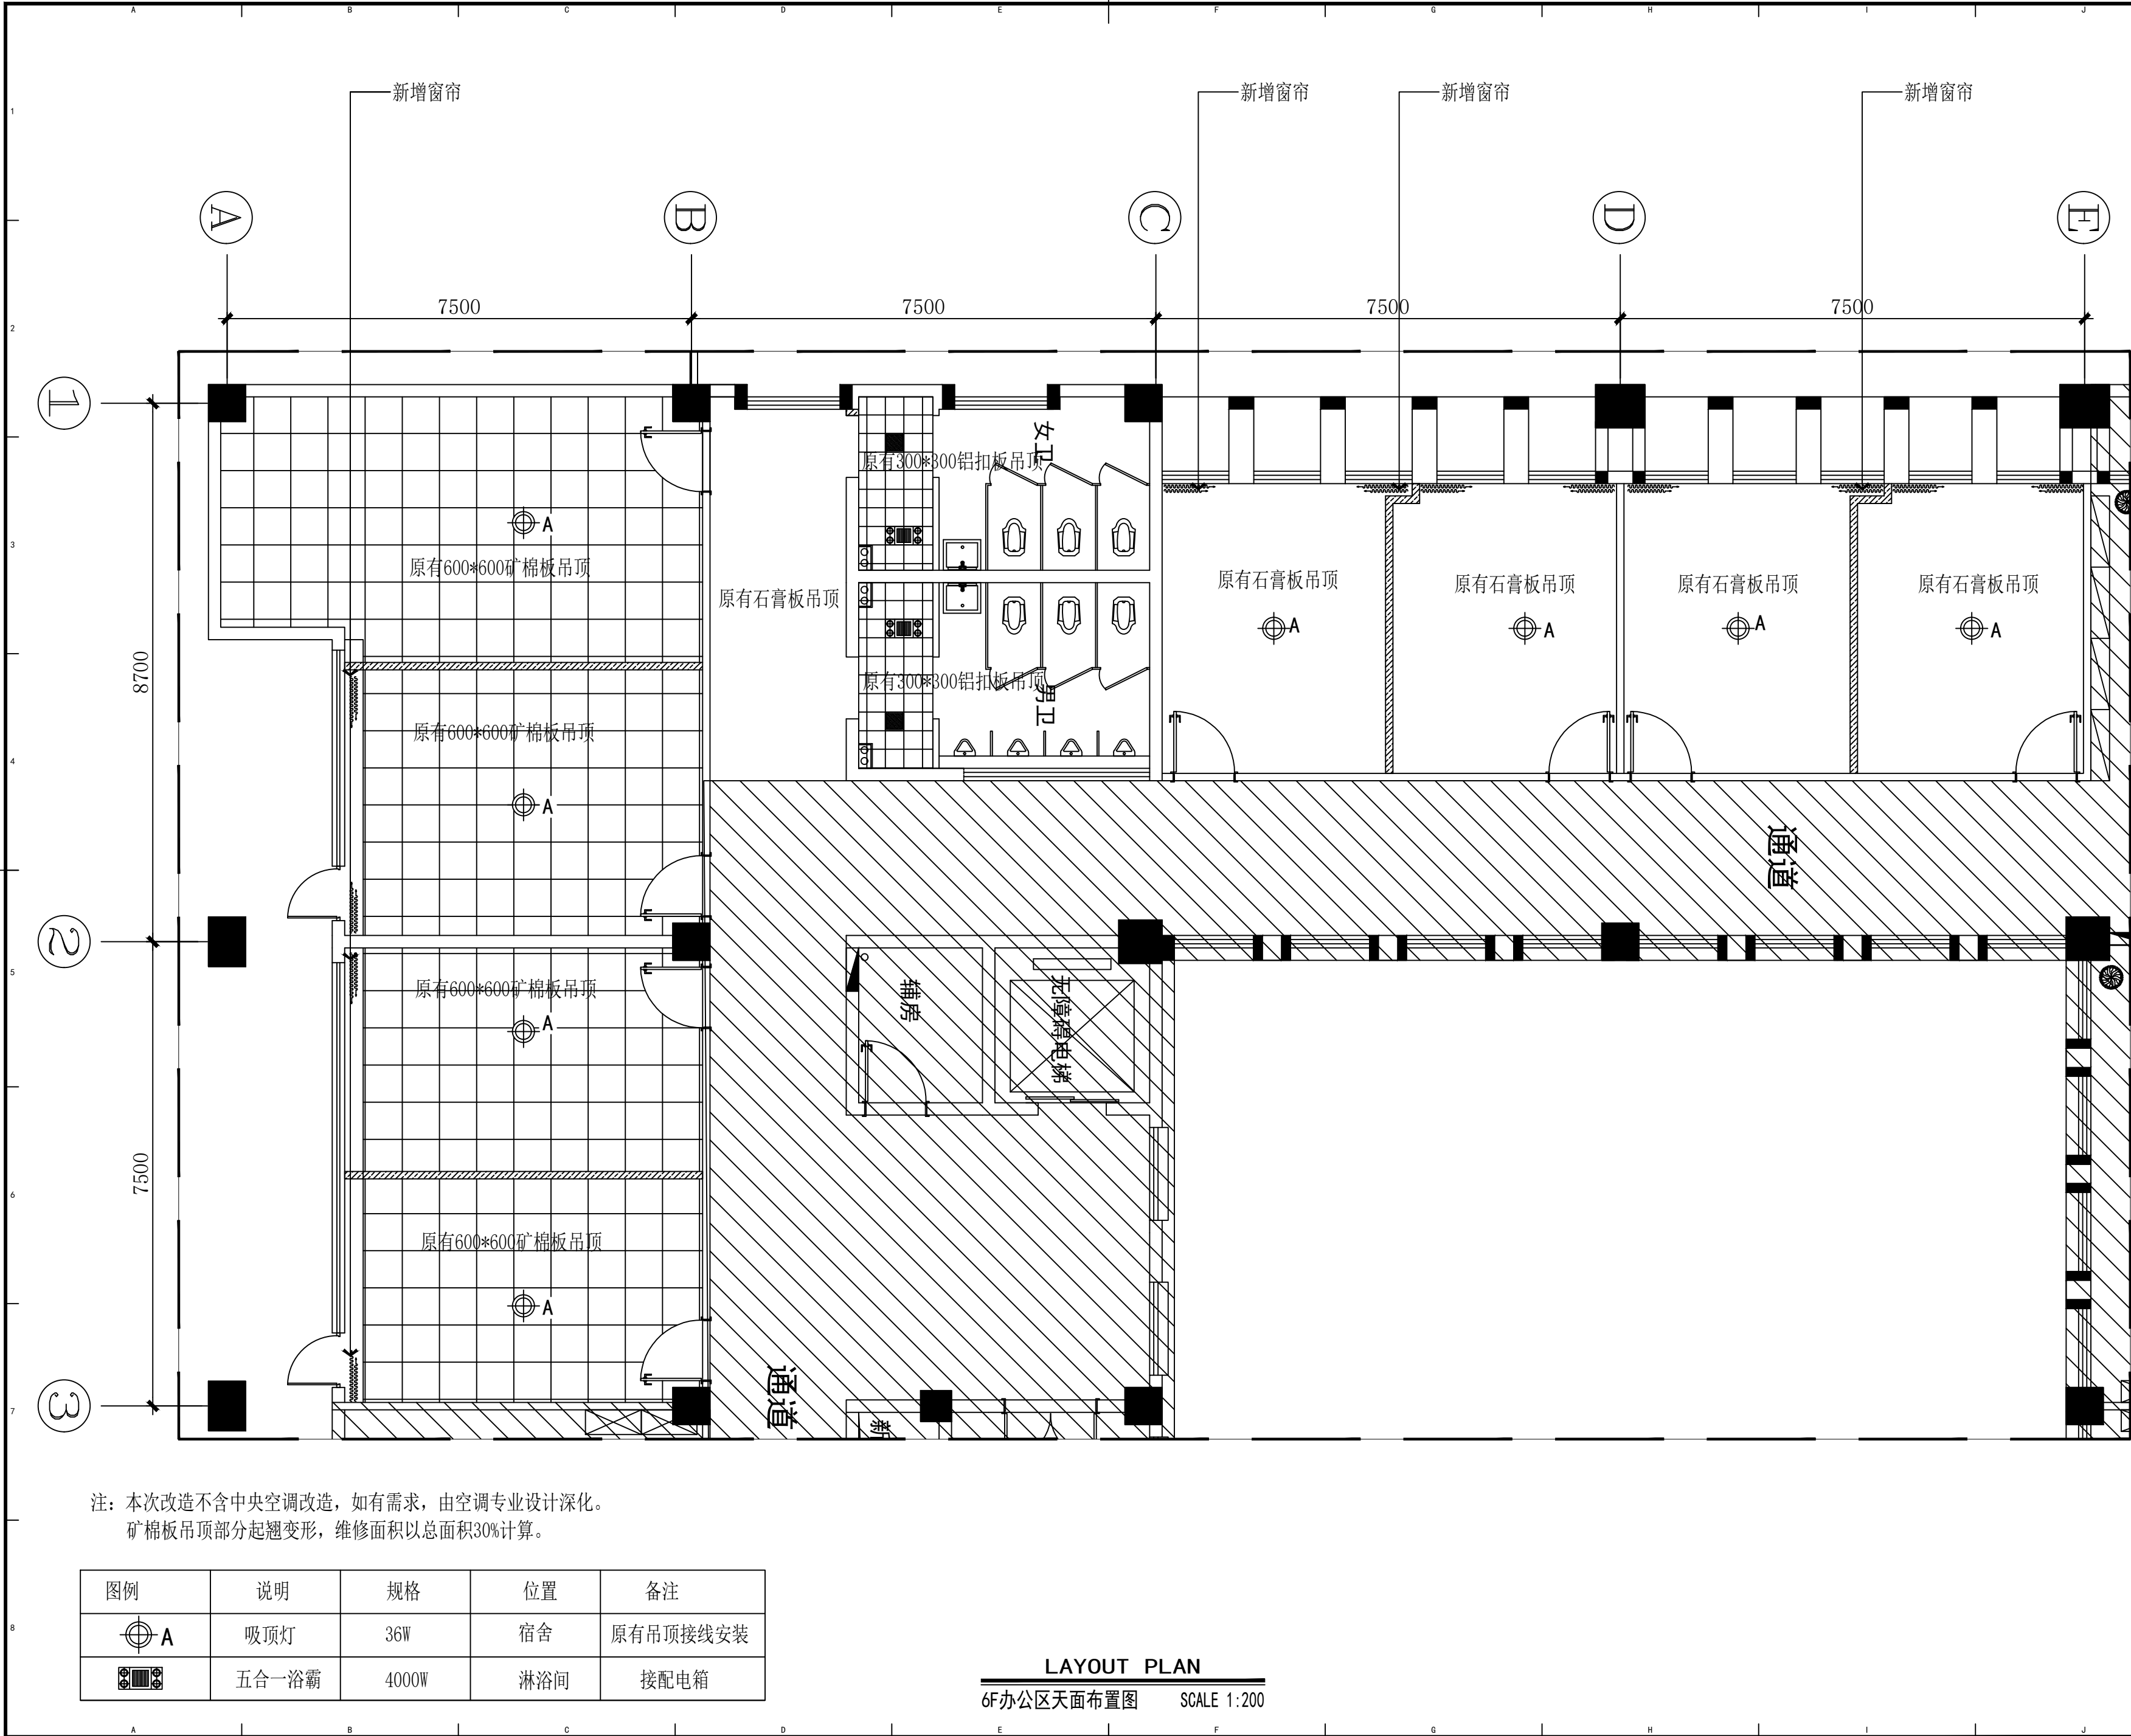

江苏无锡市高等师范学院暑期改造工程

J I A N G S U W U X I S H I G A O D E N G S H I F A N X U E Y U A N S U Q I G A I Z A O G O N G C H E N G

合作设计公司 COOPERATIVE DESIGN COMPANY

修改记录 REVISED RECORD

版本 出图说明 出图日期
REV DESCRIPTIONS DATE
图纸内容 DRAWING TITLE

6F办公区天面布置图

审定人 APPROVED BY

审核人 VERIFIED BY

校对人 CHECKED BY

设计人 DESIGNED BY

制图人 DRAWN BY

专业负责人 PRO.CHEF


项目总设计师 DESIGN CHIEF

项目负责人 PRO.CHEF

图号 SHEET No.

6F-07

项目编号 PROJECT No.

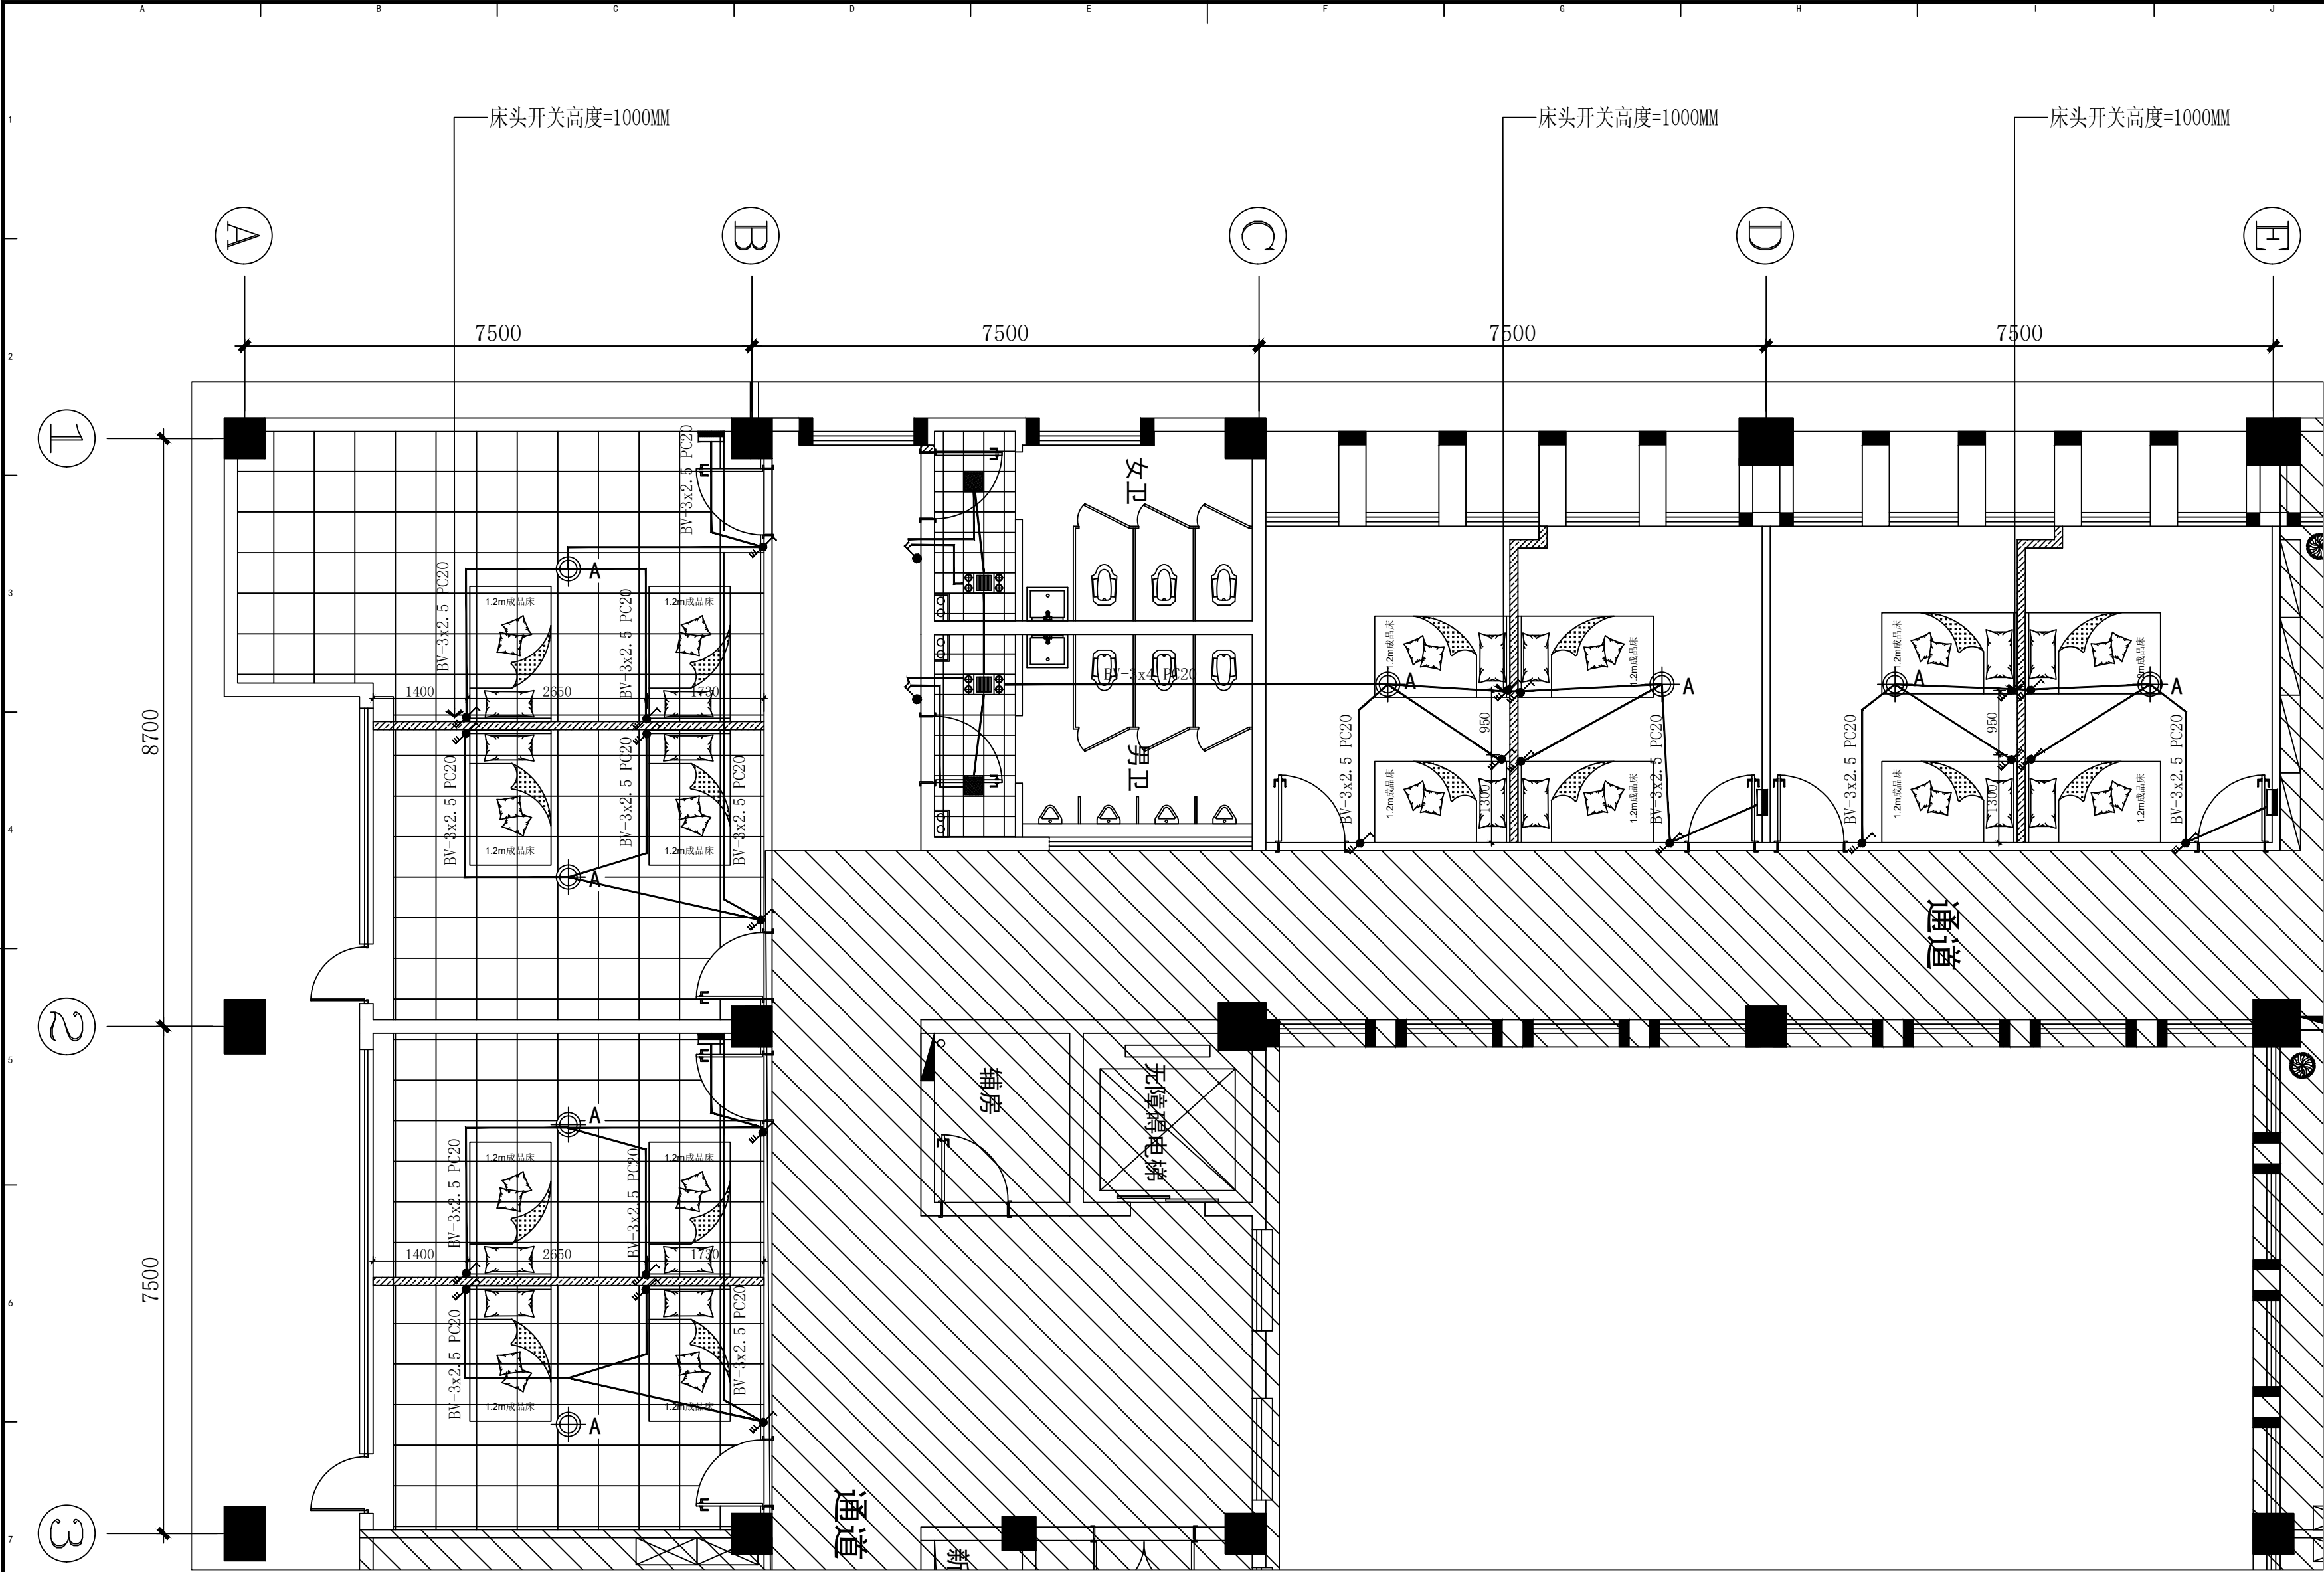

注：房间新做配电箱*4，BV3*6 PC20 接入强电间。预计145米

图例	说明	规格	位置	备注
	单联三控开关	86型, 6A	宿舍	离地1.3m暗装
	三联单控开关	86型, 6A	淋浴	离地1.3m暗装
	配电箱	450*400	宿舍	离地1.8m暗装

LAYOUT PLAN
6F办公区开关布置图 SCALE 1:200

江苏无锡市高等师范学院暑期改造工程

J I ANGSIWUX I SH I GAODENGSH I FANXUEYUANSUQ I GA I ZAOGONGCHENG

合作设计公司 COOPERATIVE DESIGN COMPANY

修改记录 REVISED RECORD

版本 出图说明 出图日期
REV DESCRIPTIONS DATE
图纸内容 DRAWING TITLE

6F办公区开关布置图

审定人 APPROVED BY

审核人 VERIFIED BY

校对人对 CHECKED BY

设计人 DESIGNED BY

制图人 DRAWN BY

专业负责人 PRO.CHEF


项目总设计师 DESIGN CHIEF

项目负责人 PRO.CHEF

图号 SHEET No.

6F-08

项目编号 PROJECT No.

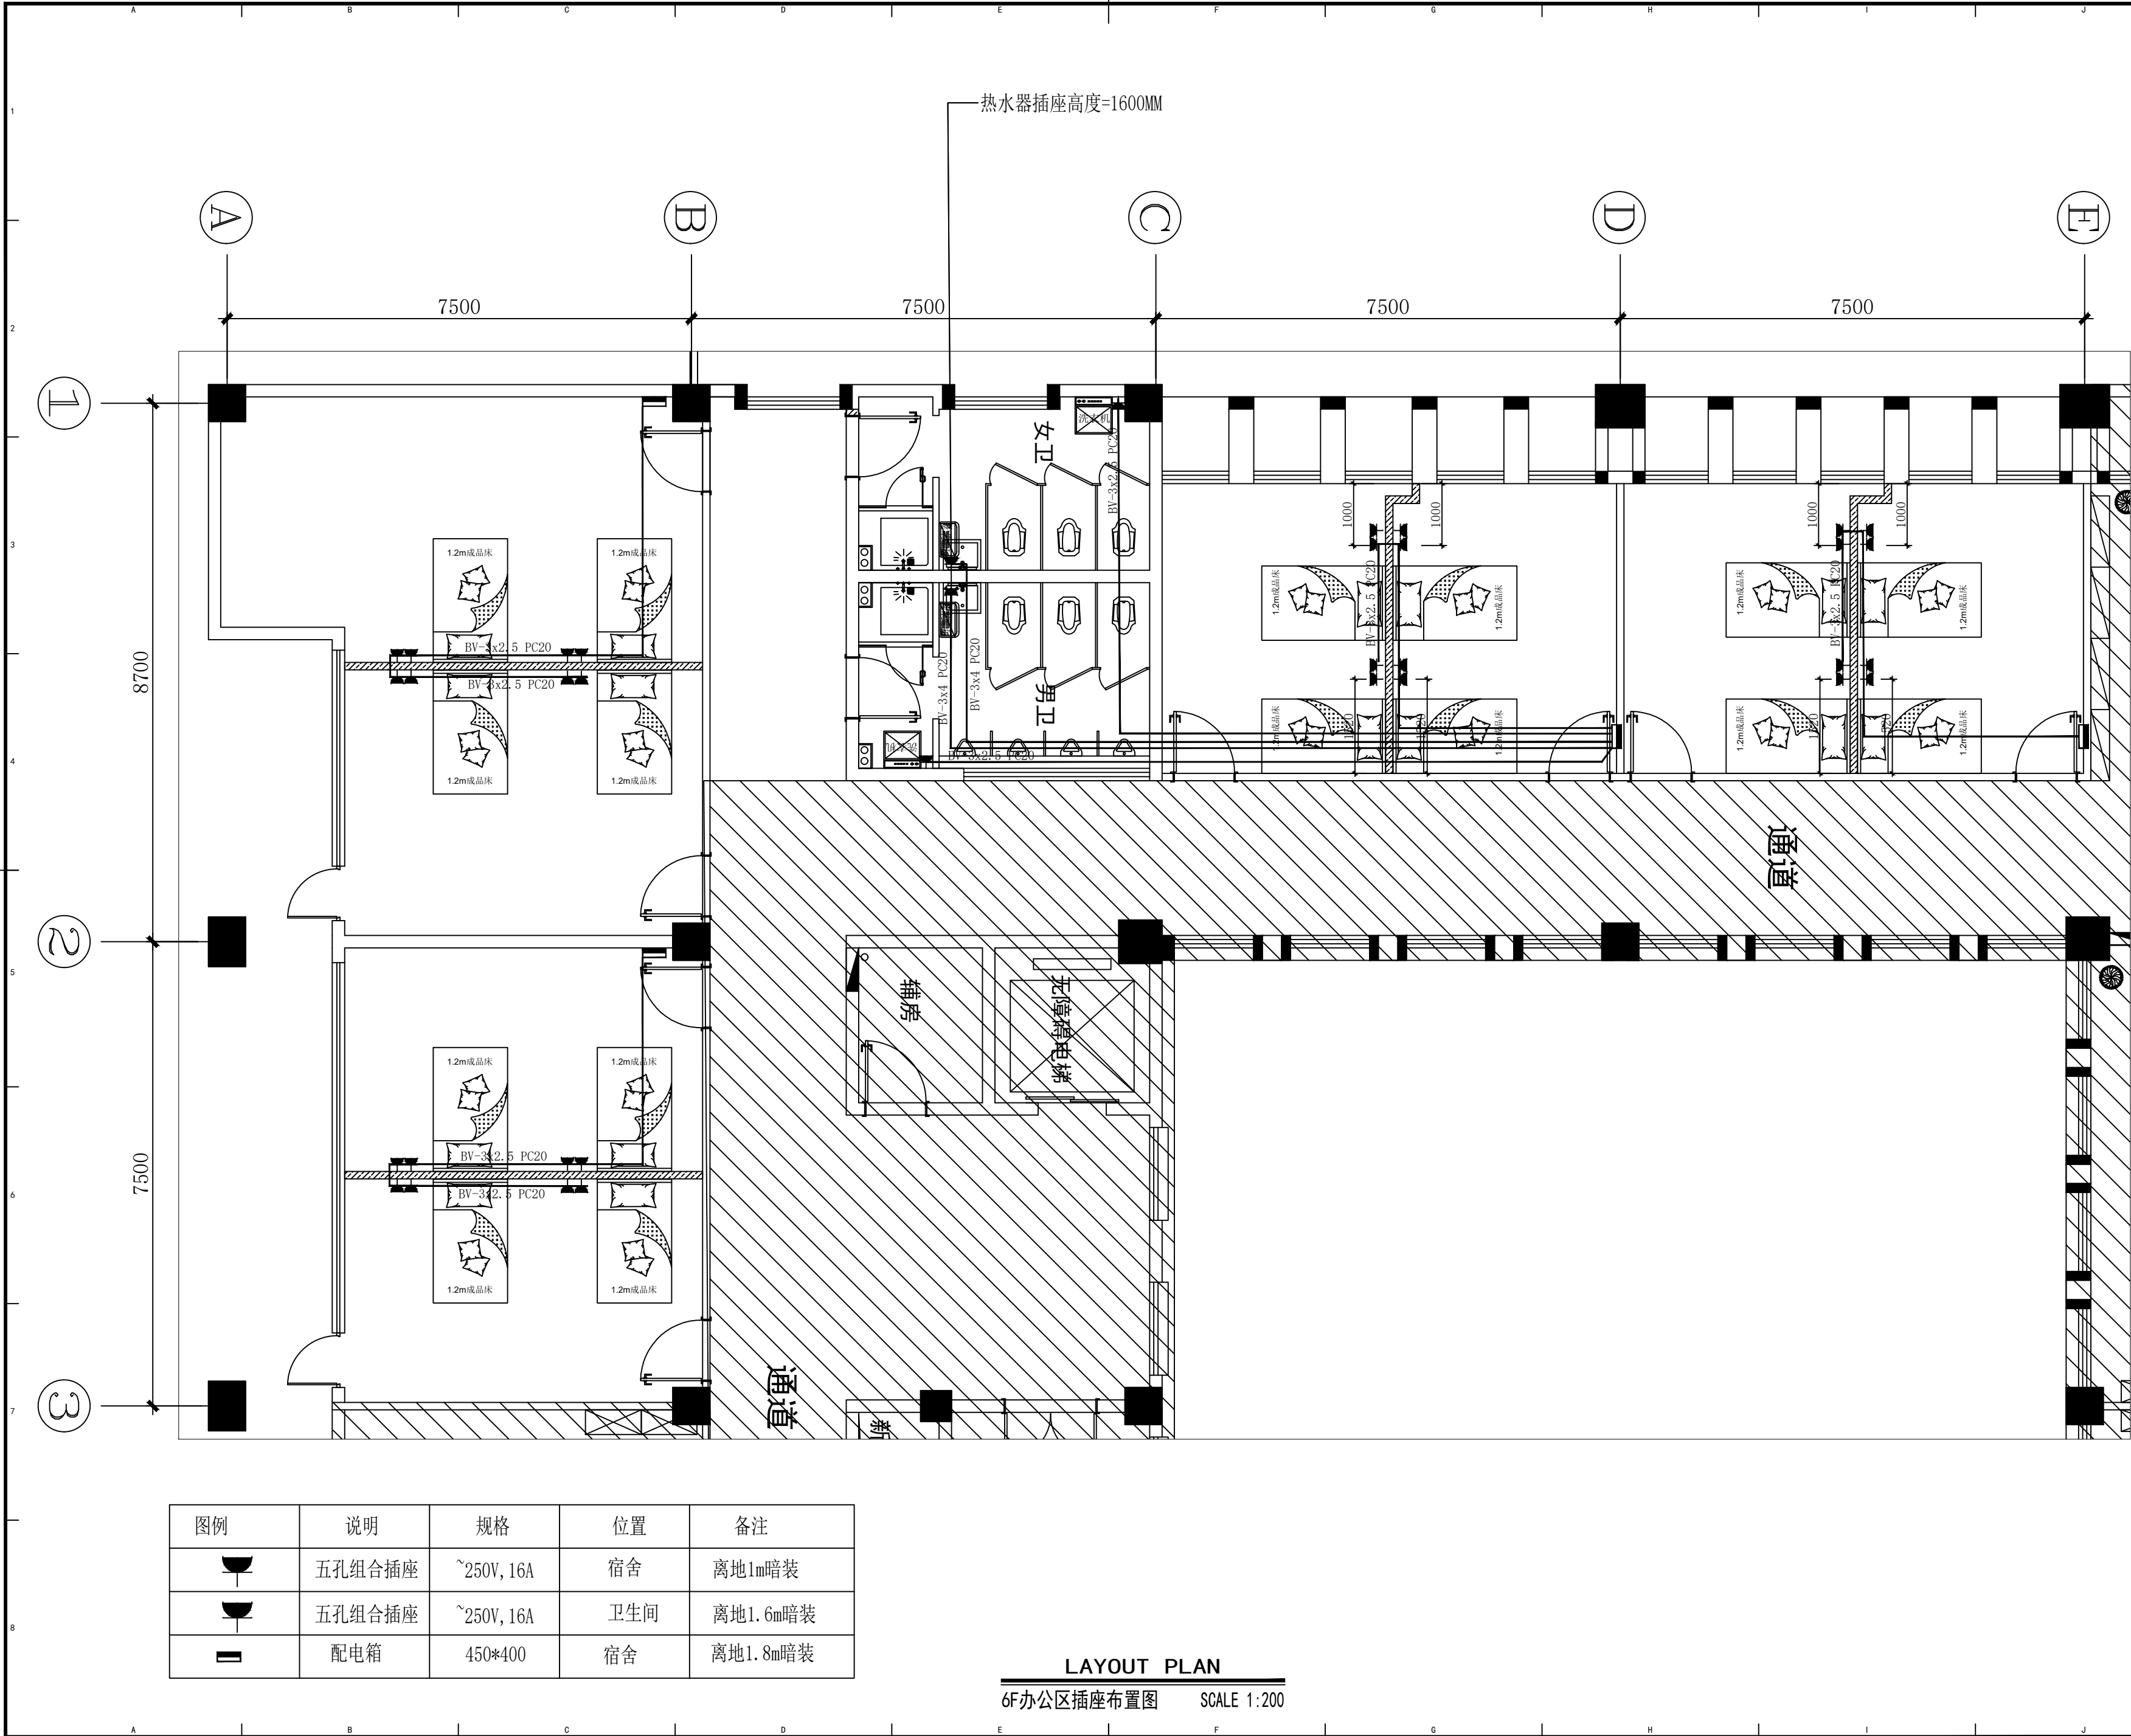

图例	说明	规格	位置	备注
	五孔组合插座	~250V, 16A	宿舍	离地1m暗装
	五孔组合插座	~250V, 16A	卫生间	离地1.6m暗装
	配电箱	450*400	宿舍	离地1.8m暗装

LAYOUT PLAN
6F办公区插座布置图 SCALE 1:200

版权所有 施工时须以标注尺寸为准 施工单位须现场校核尺寸 如有不符须立即通知设计单位
This drawing is copyright Contractors shall work from figured dimensions only Contractors must check all dimensions on site Contractors must be reported immediately to architects

江苏无锡市高等师范学院暑期改造工程

J I ANGSIWUX I SH I GAODENGSH I FANXUEYUANSUQ I GA I ZAOGONGCHENG

合作设计公司 COOPERATIVE DESIGN COMPANY

修改记录 REVISED RECORD

版本 出图说明 出图日期
REV DESCRIPTIONS DATE
图纸内容 DRAWING TITLE

6F办公区插座布置图

审定人 APPROVED BY

审核人 VERIFIED BY

校对人 CHECKED BY

设计人 DESIGNED BY

制图人 DRAWN BY

专业负责人 PRO.CHEF


项目总设计师 DESIGN CHIEF

项目负责人 PRO.CHEF

图号 SHEET No.

6F-09

项目编号 PROJECT No.

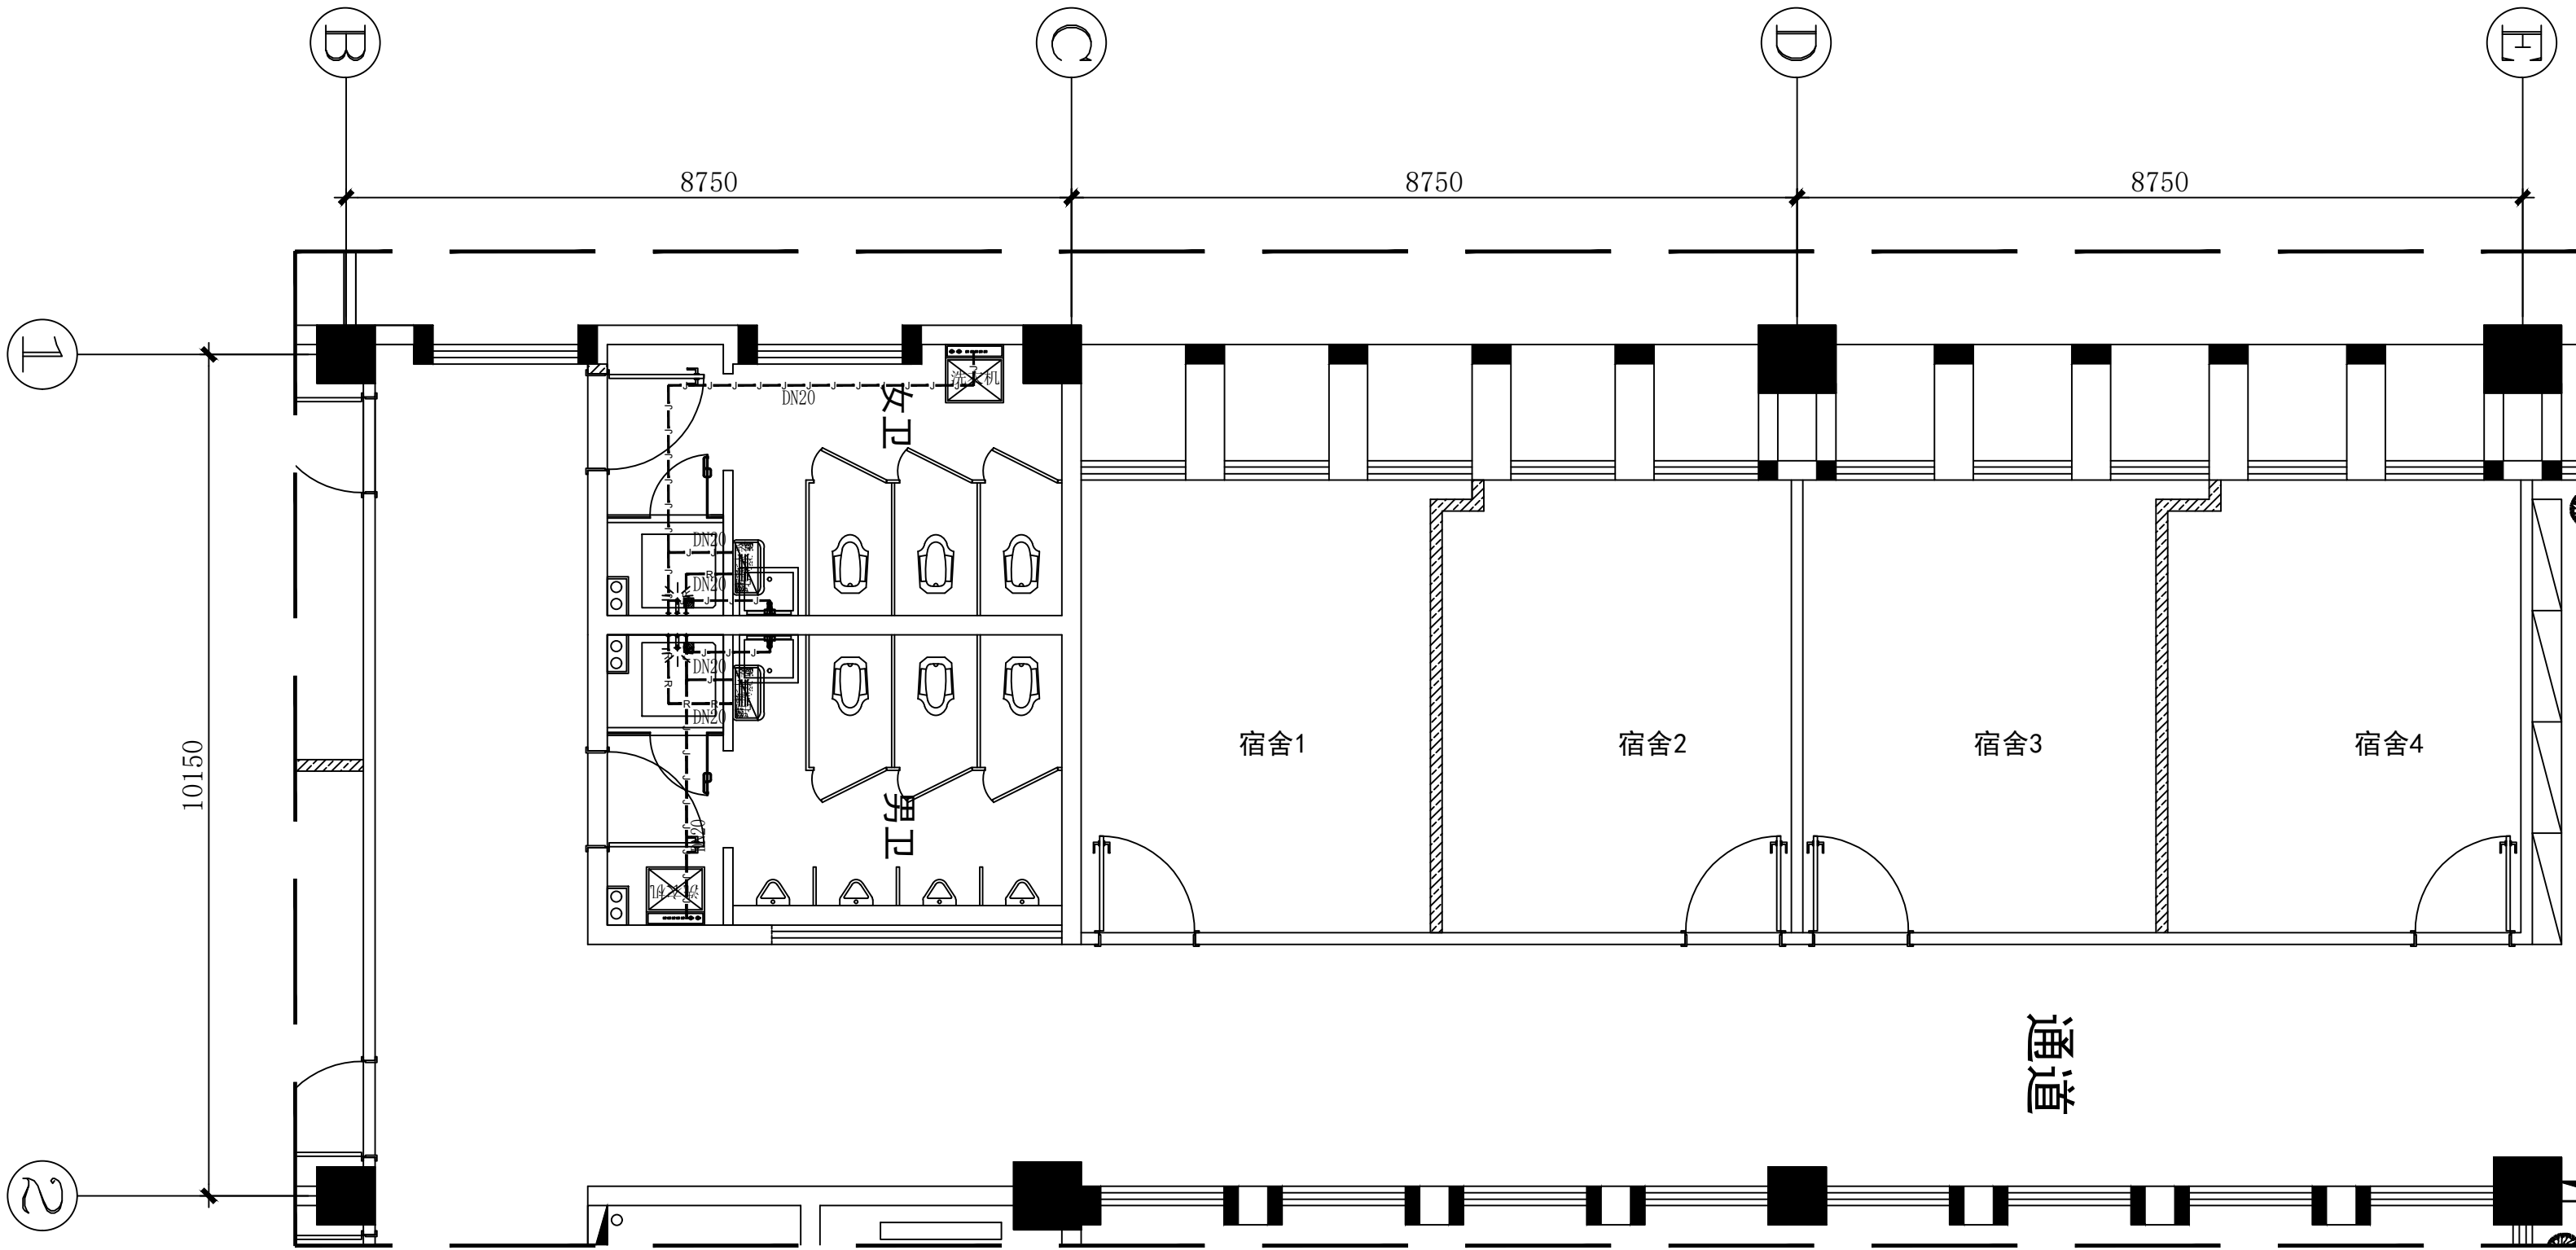

—J—J—J—J— DN20 冷水给水管
—R—R—R—R— DN20 热水给水管

LAYOUT PLAN
6F办公区给水布置图 SCALE 1:200

江苏无锡市高等师范学院暑期改造工程

J I ANGSIWUX I SH I GAODENGSH I FANXUEYUANSUQ I GA I ZAOGONGCHENG

合作设计公司 COOPERATIVE DESIGN COMPANY

修改记录 REVISED RECORD

版本	出图说明	出图日期
REV	DESCRIPTIONS	DATE
图纸内容	DRAWING TITLE	

6F办公区给水布置图

审定人 APPROVED BY

审核人 VERIFIED BY

校对人 CHECKED BY

设计人 DESIGNED BY

制图人 DRAWN BY

专业负责人 PRO.CHEF


项目总设计师 DESIGN CHIEF

项目负责人 PRO.CHEF

图号 SHEET No.

6F-10

项目编号 PROJECT No.

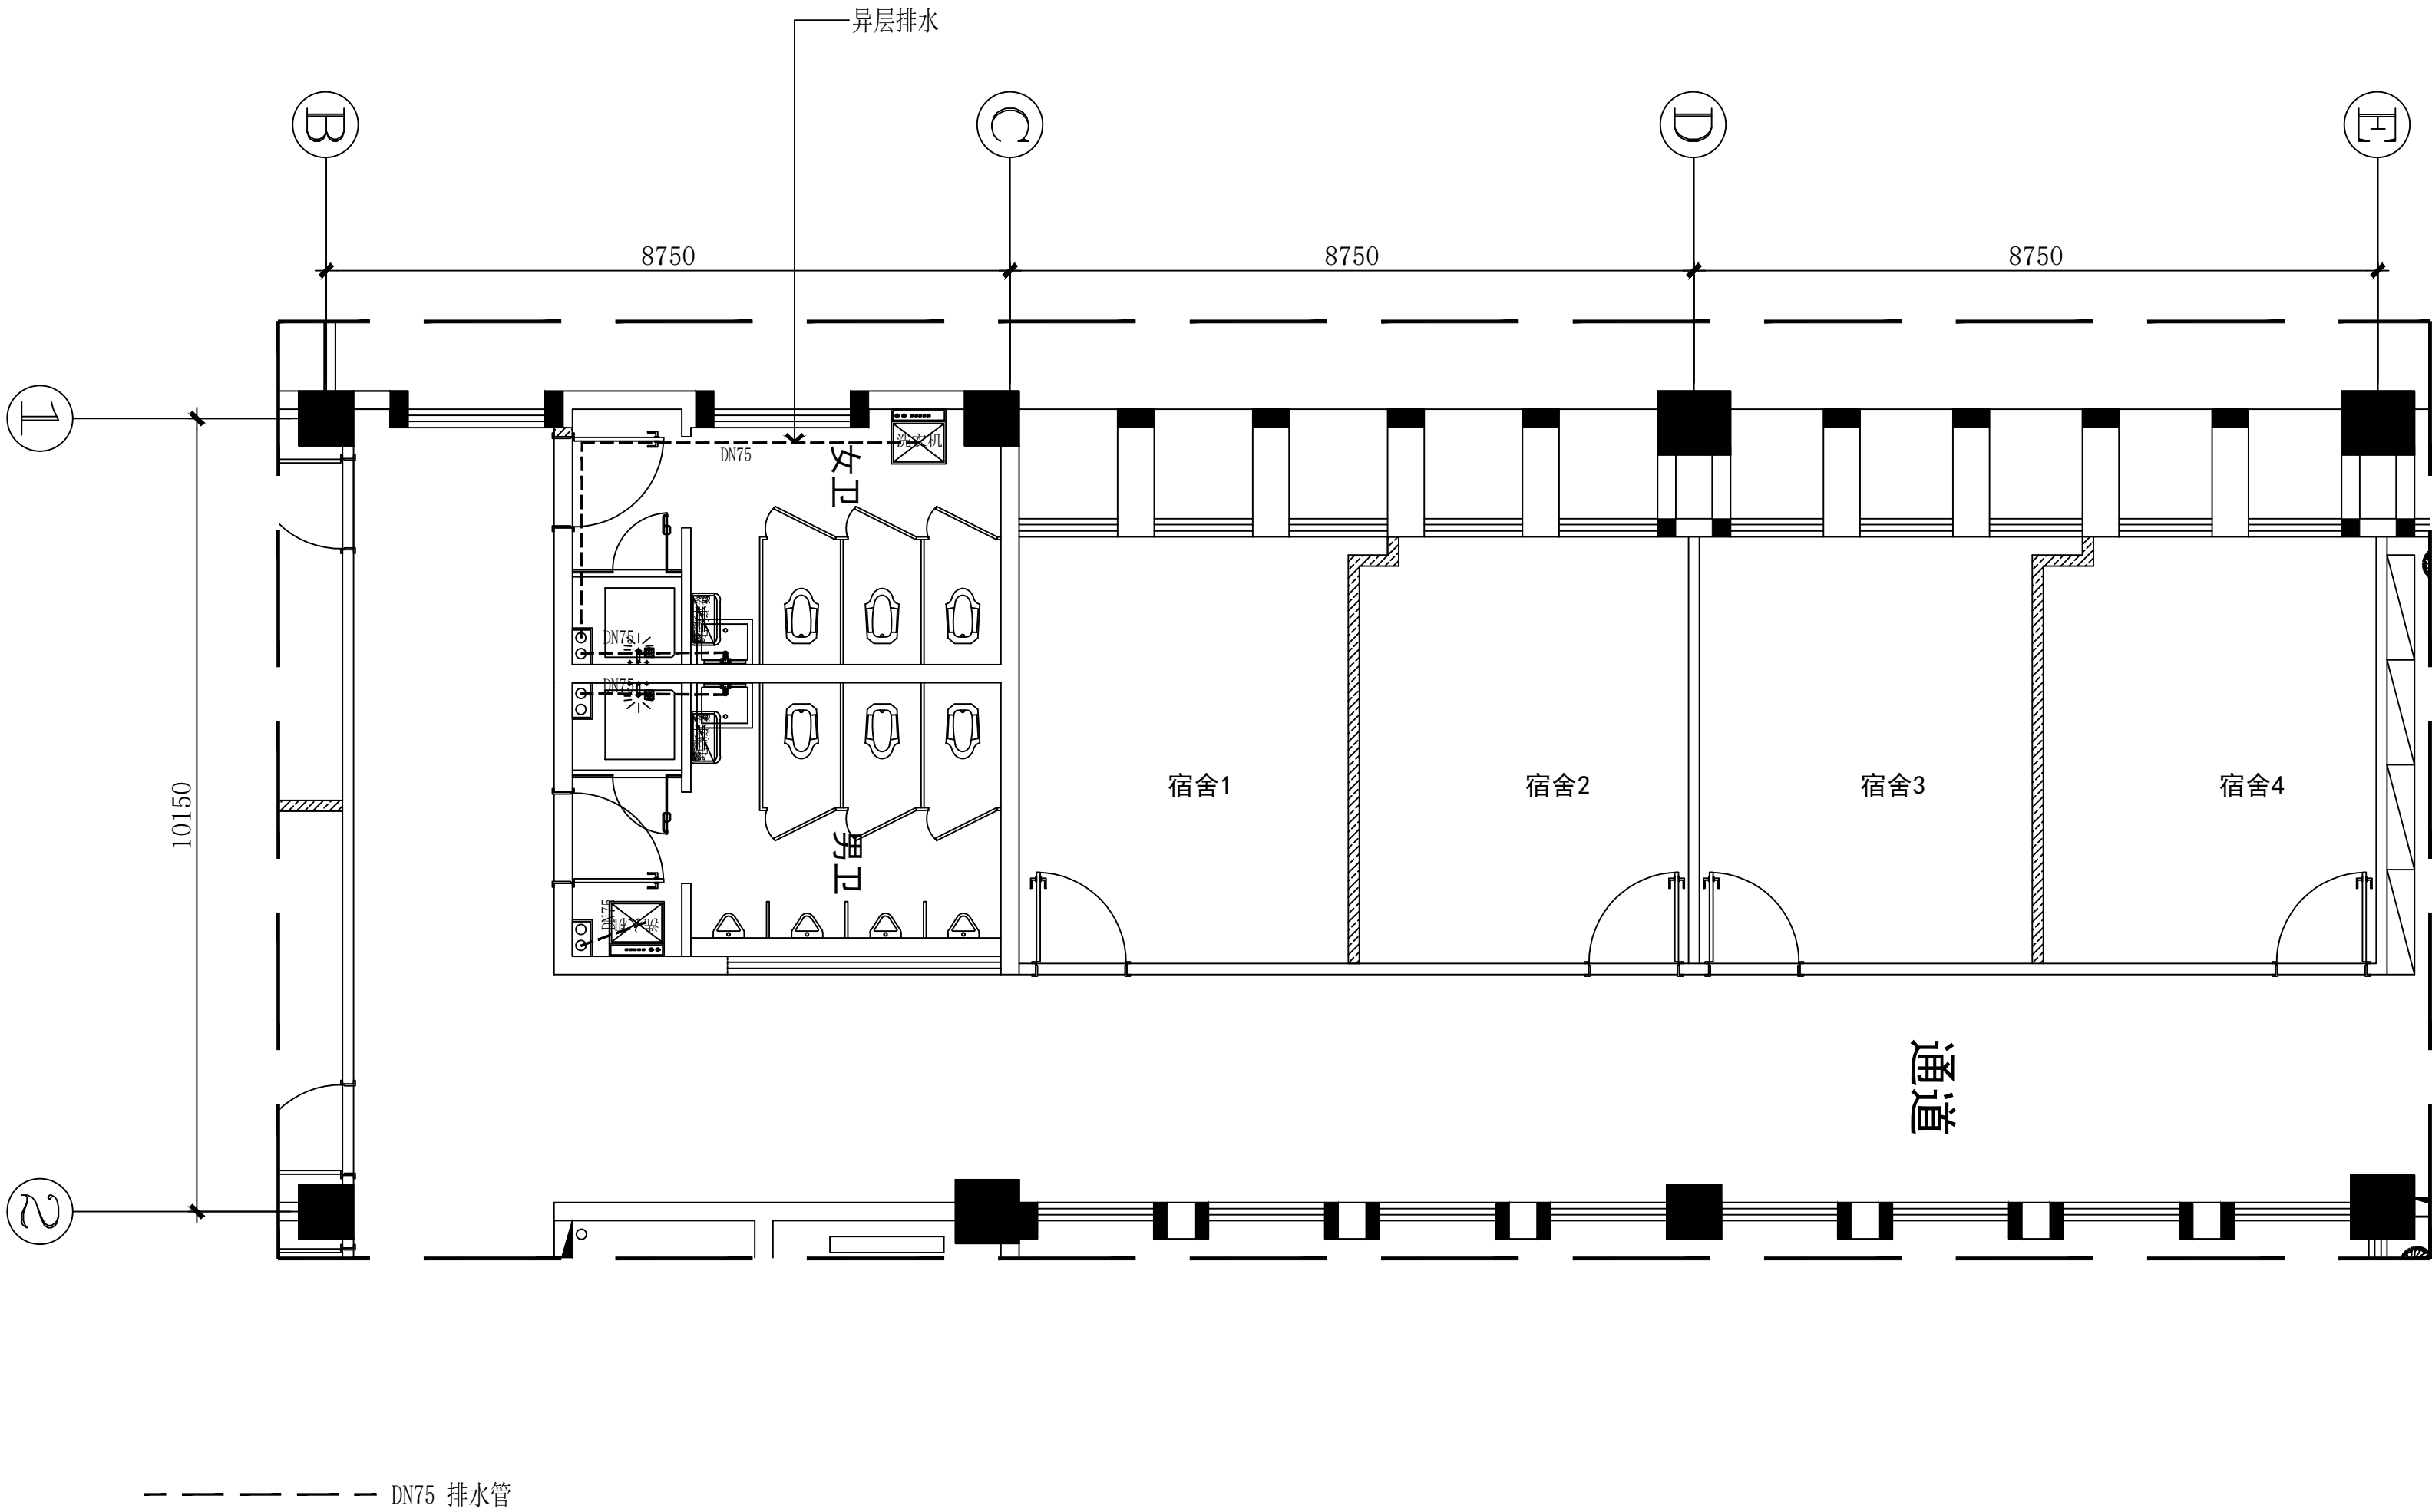

LAYOUT PLAN
6F办公区给水布置图 SCALE 1:200

江苏无锡市高等师范学院暑期改造工程

J I A N G S U W U X I S H I G A O D E N G S H I F A N X U E Y U A N S U Q I G A I Z A O G O N G C H E N G

合作设计公司 COOPERATIVE DESIGN COMPANY

修改记录 REVISED RECORD

版本	出图说明	出图日期
REV	DESCRIPTIONS	DATE
图纸内容 DRAWING TITLE		

6F办公区排水布置图

审定人 APPROVED BY

审核人 VERIFIED BY

校对人 CHECKED BY

设计人 DESIGNED BY

制图人 DRAWN BY

专业负责人 PRO.CHIEF


项目总设计师 DESIGN CHIEF

项目负责人 PRO.CHIEF

图号 SHEET No.

6F-11

项目编号 PROJECT No.

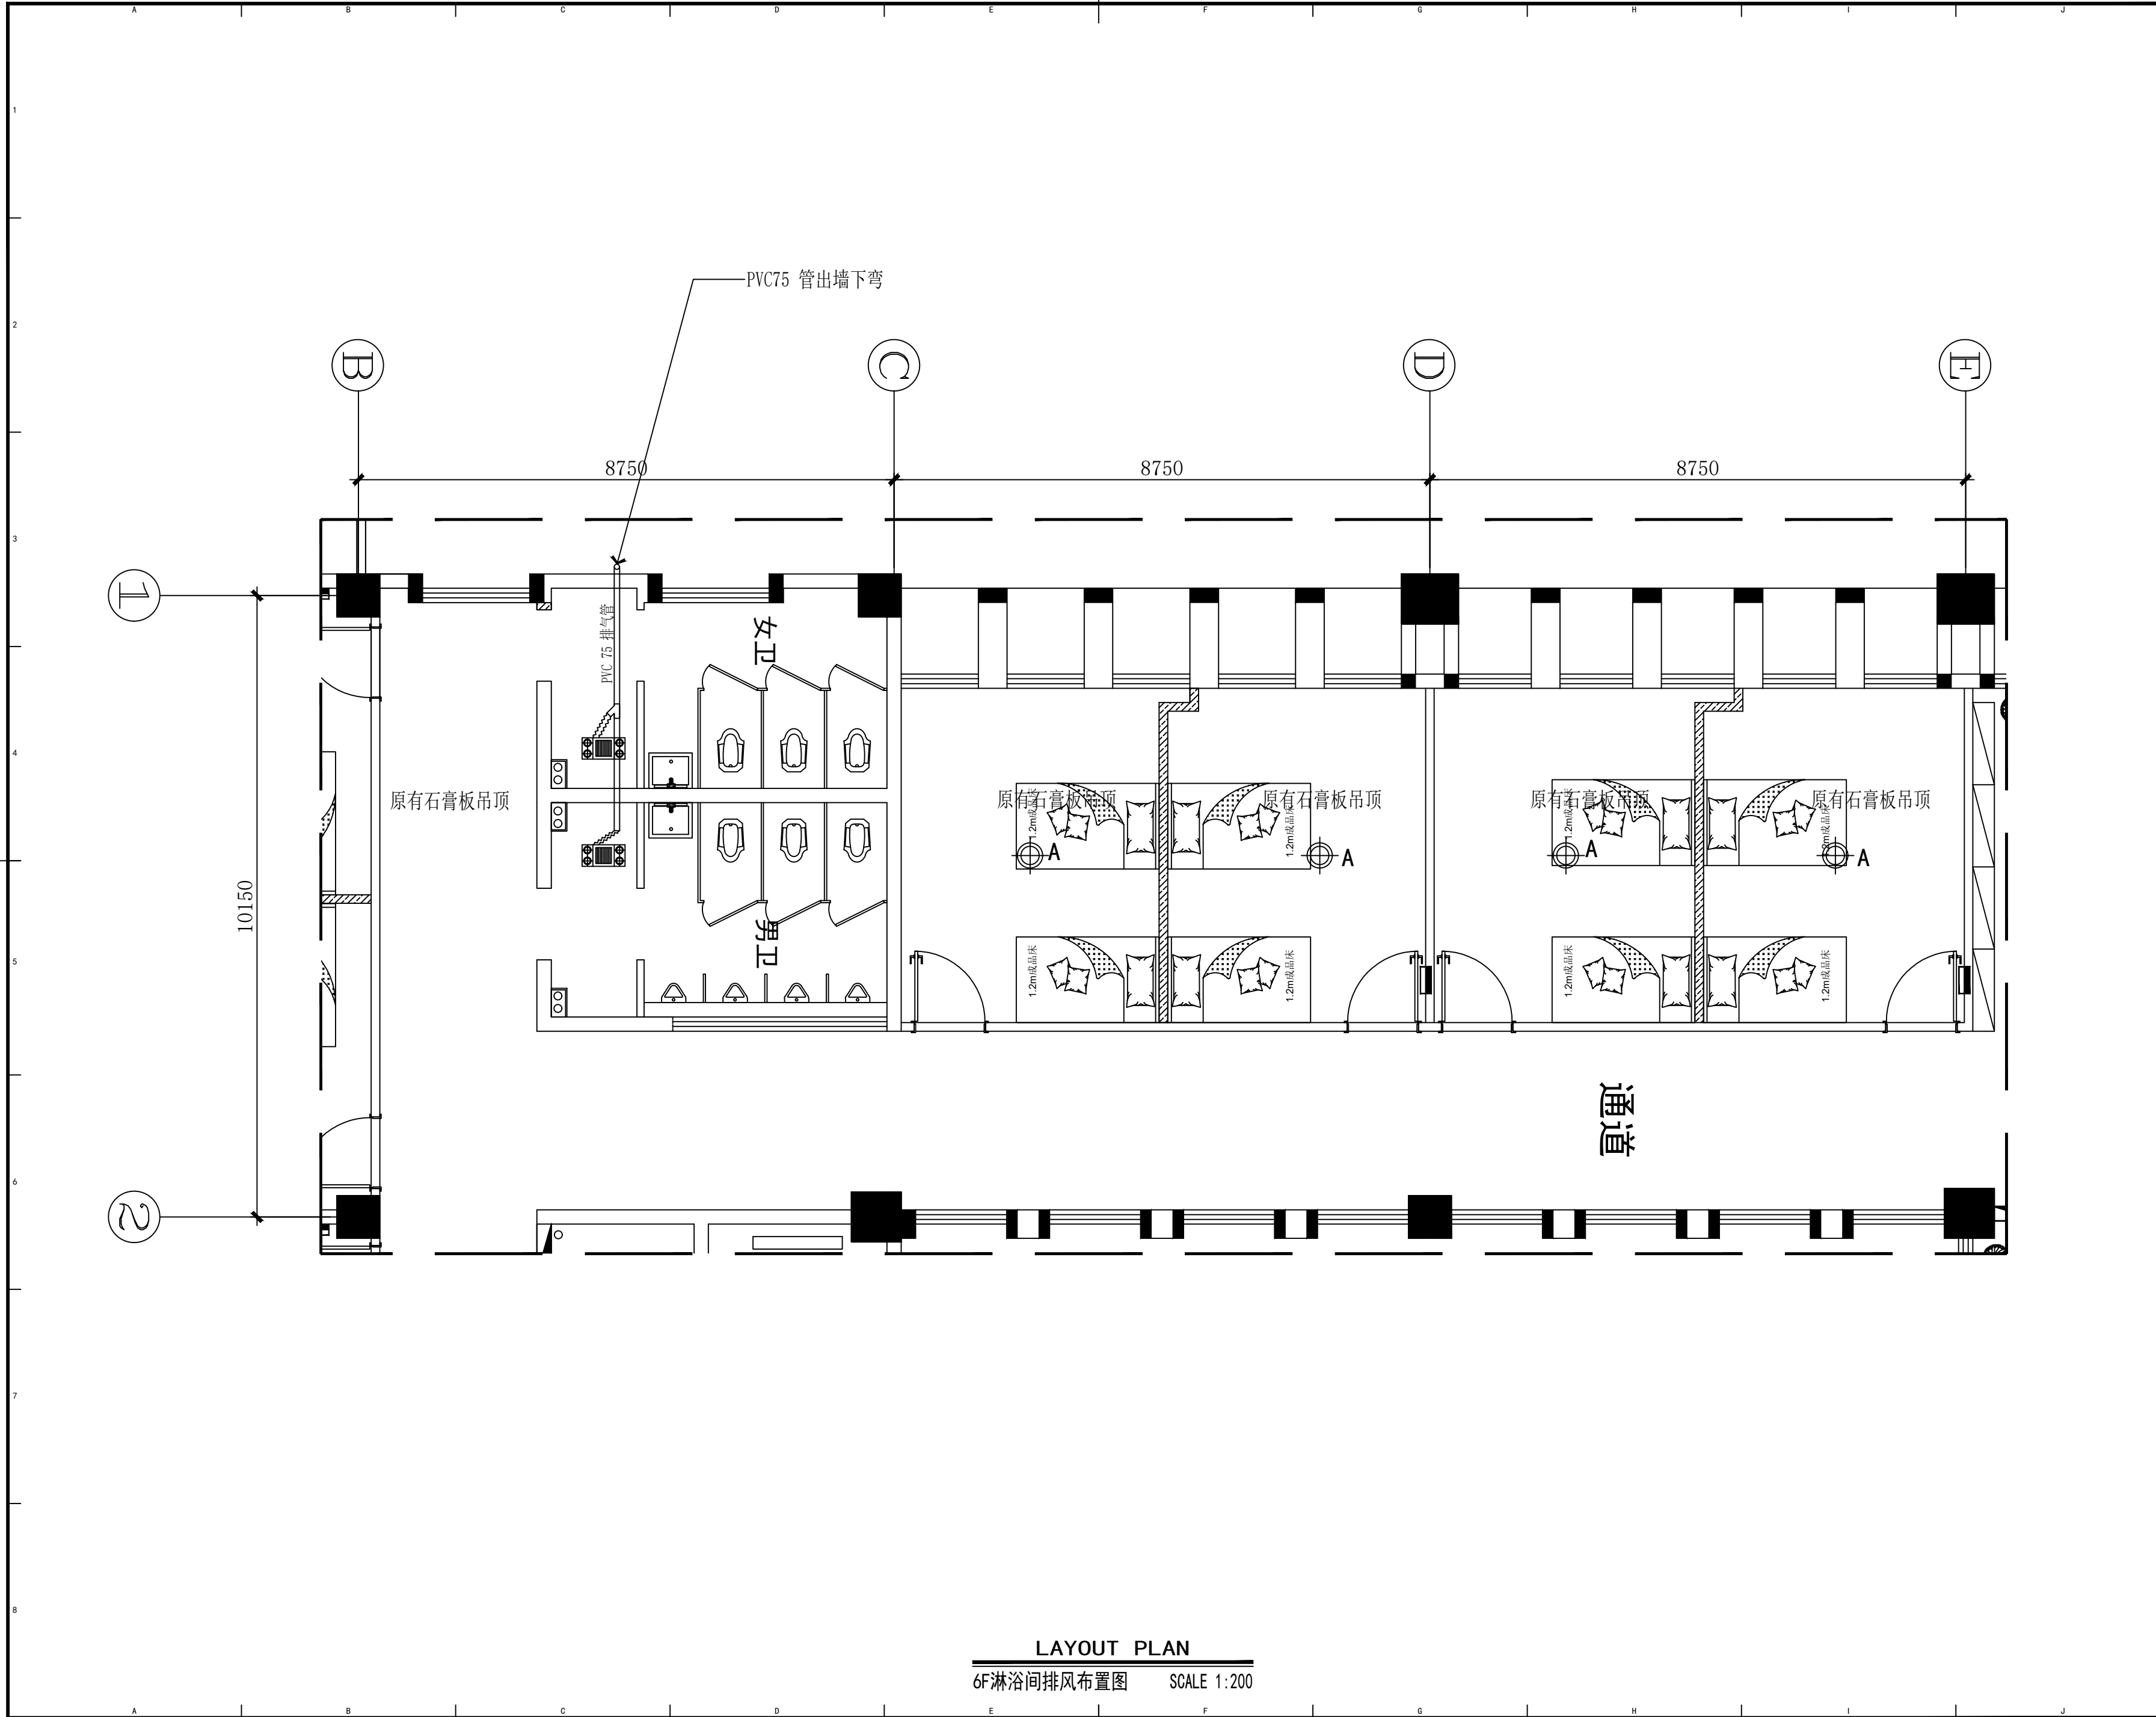

LAYOUT PLAN
6F淋浴间排风布置图 SCALE 1:200

版权所有 施工时须以标注尺寸为准 施工单位须现场校验尺寸 如有不符须立即通知设计单位
This drawing is copyright Contractors shall work from figured dimensions only Contractors must check all dimensions on site Contractors must be reported immediately to architects

江苏无锡市高等师范学院暑期改造工程

J I ANG SU WUX I SH I GAO DENG SH I FAN XUE YUAN SU Q I GA I ZAO GONG CHENG

合作设计公司 COOPERATIVE DESIGN COMPANY

修改记录 REVISED RECORD

版本	出图说明	出图日期
REV	DESCRIPTIONS	DATE
图纸内容 DRAWING TITLE		

6F淋浴间排风置图

审定人 APPROVED BY

审核人 VERIFIED BY

校对人 CHECKED BY

设计人 DESIGNED BY

制图人 DRAWN BY

专业负责人 PRO.CHIEF

项目总设计师 DESIGN CHIEF

项目负责人 PRO.CHIEF

图号 SHEET No.

6F-12

项目编号 PROJECT No.



版权所有 施工时须以标注尺寸为准 施工单位须现场校验尺寸 如有不符须立即通知设计单位
This drawing is copyright Contractors shall work from figured dimensions only Contractors must check all dimensions on site Contractors must be reported immediately to architects