
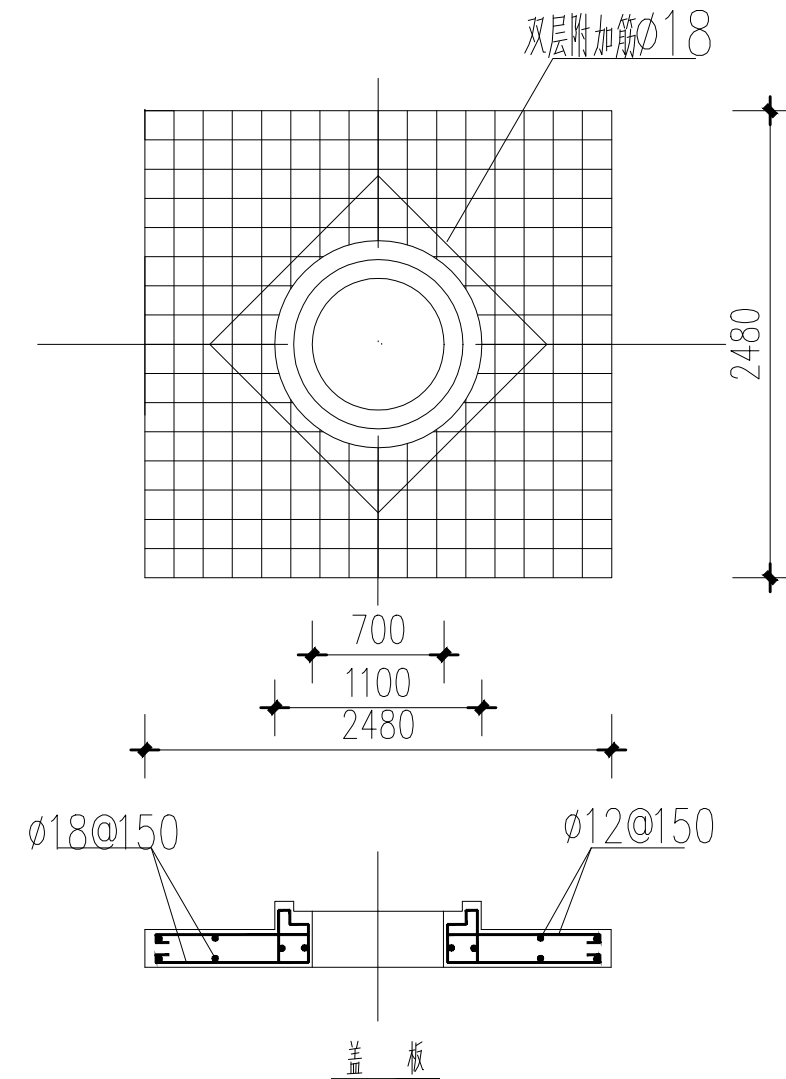
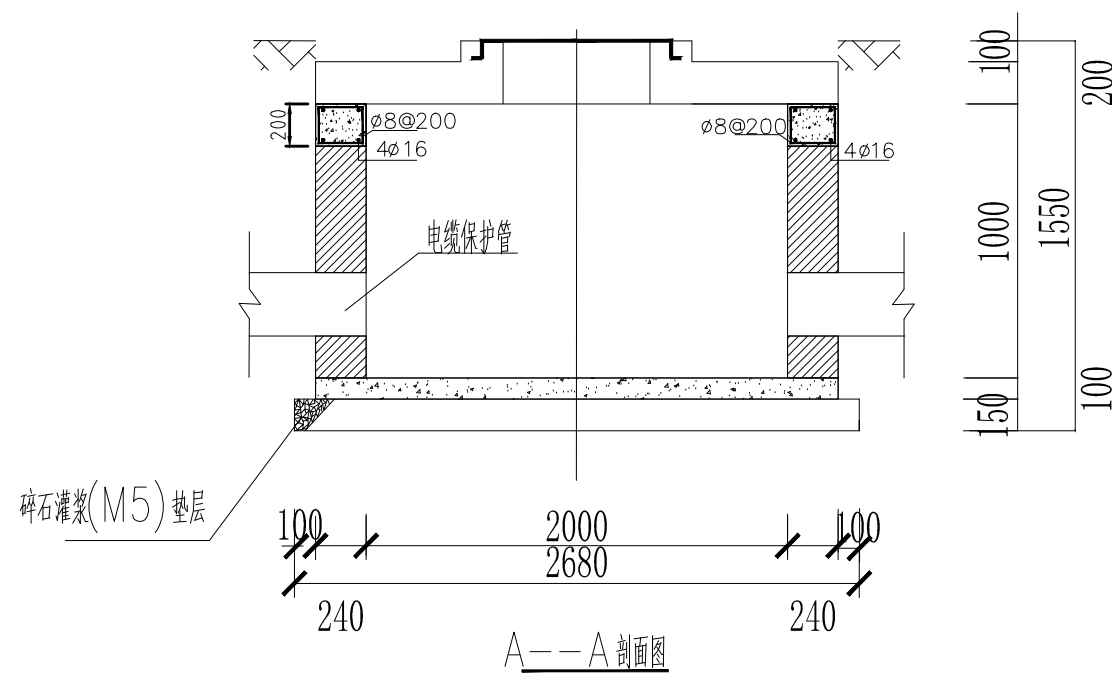


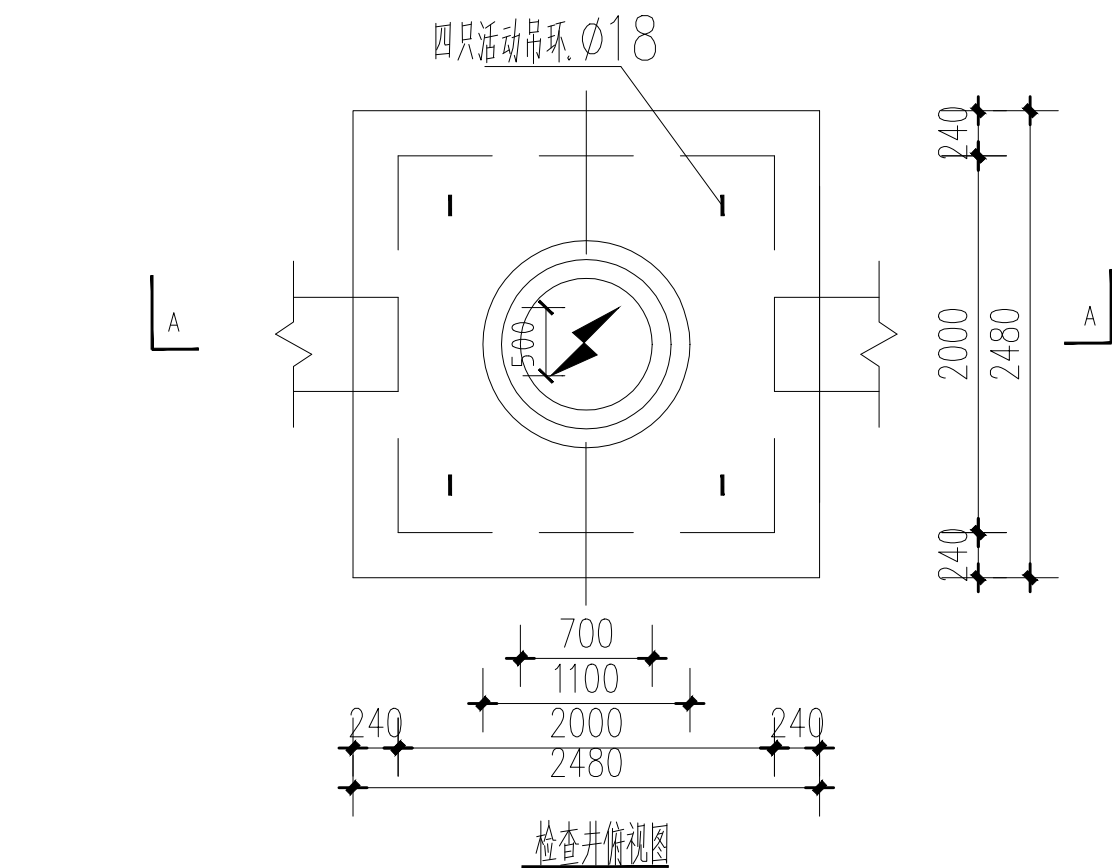

- 注
1. 检查井侧壁电缆洞与导管可根据现场情况通过一段斜坡来衔接。
 2. 井盖板采用C30混凝土预制, 顶标高与地面标高一致。
 3. 井壁用MU7.5机制砖和M5水泥砂浆砌筑, 用1:2.5防水砂浆抹面, 200mmC25混凝土压顶。
 4. 井底加100mm厚C20混凝土和150mm碎石灌浆垫层。
 5. 电力符号预制成凹形, 深5mm, 并用红漆涂刷。

常州伊泰电力设计有限公司 设计证书号:A232018615				10kV江苏省连云港市中级人民法院 配电	施工(设计阶段)
批准	丁文彬	校核	陈乾	电缆方井施工图	
审核	张建华	设计	于妍		
会签		日期	2025.05	比例	图号 D0101-14