
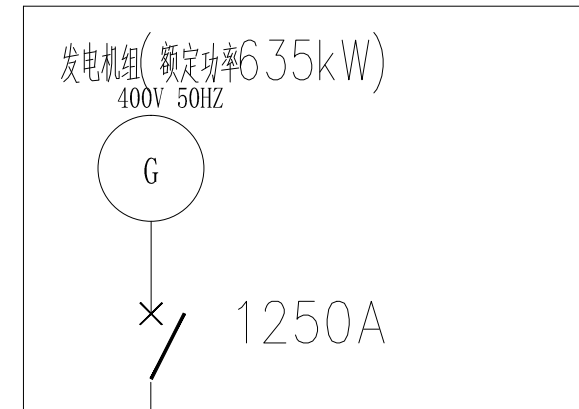


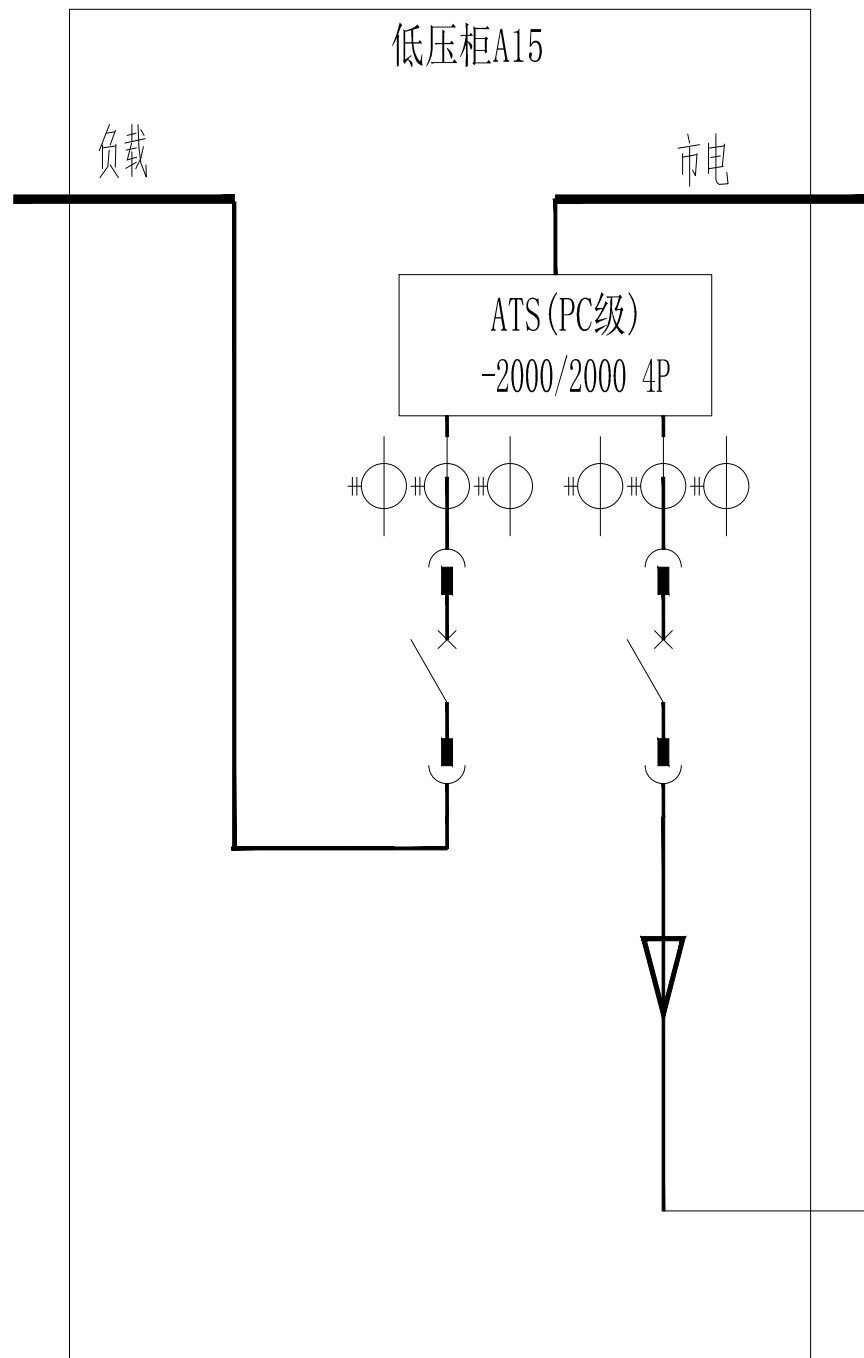

3*(NH-VV-3X240+2x120)

常州伊泰电力设计有限公司 设计证书号:A232018615				10kV江苏省连云港市中级人民法院 配电		施工(设计)阶段	
批准	丁文彬	校核	陈乾	发电机组与低压出线柜电气接线图(原有)			
审核		设计	于妍齐				
会签	张建峰	制图		比例		图号	D0101-17
		日期	2025.05				