
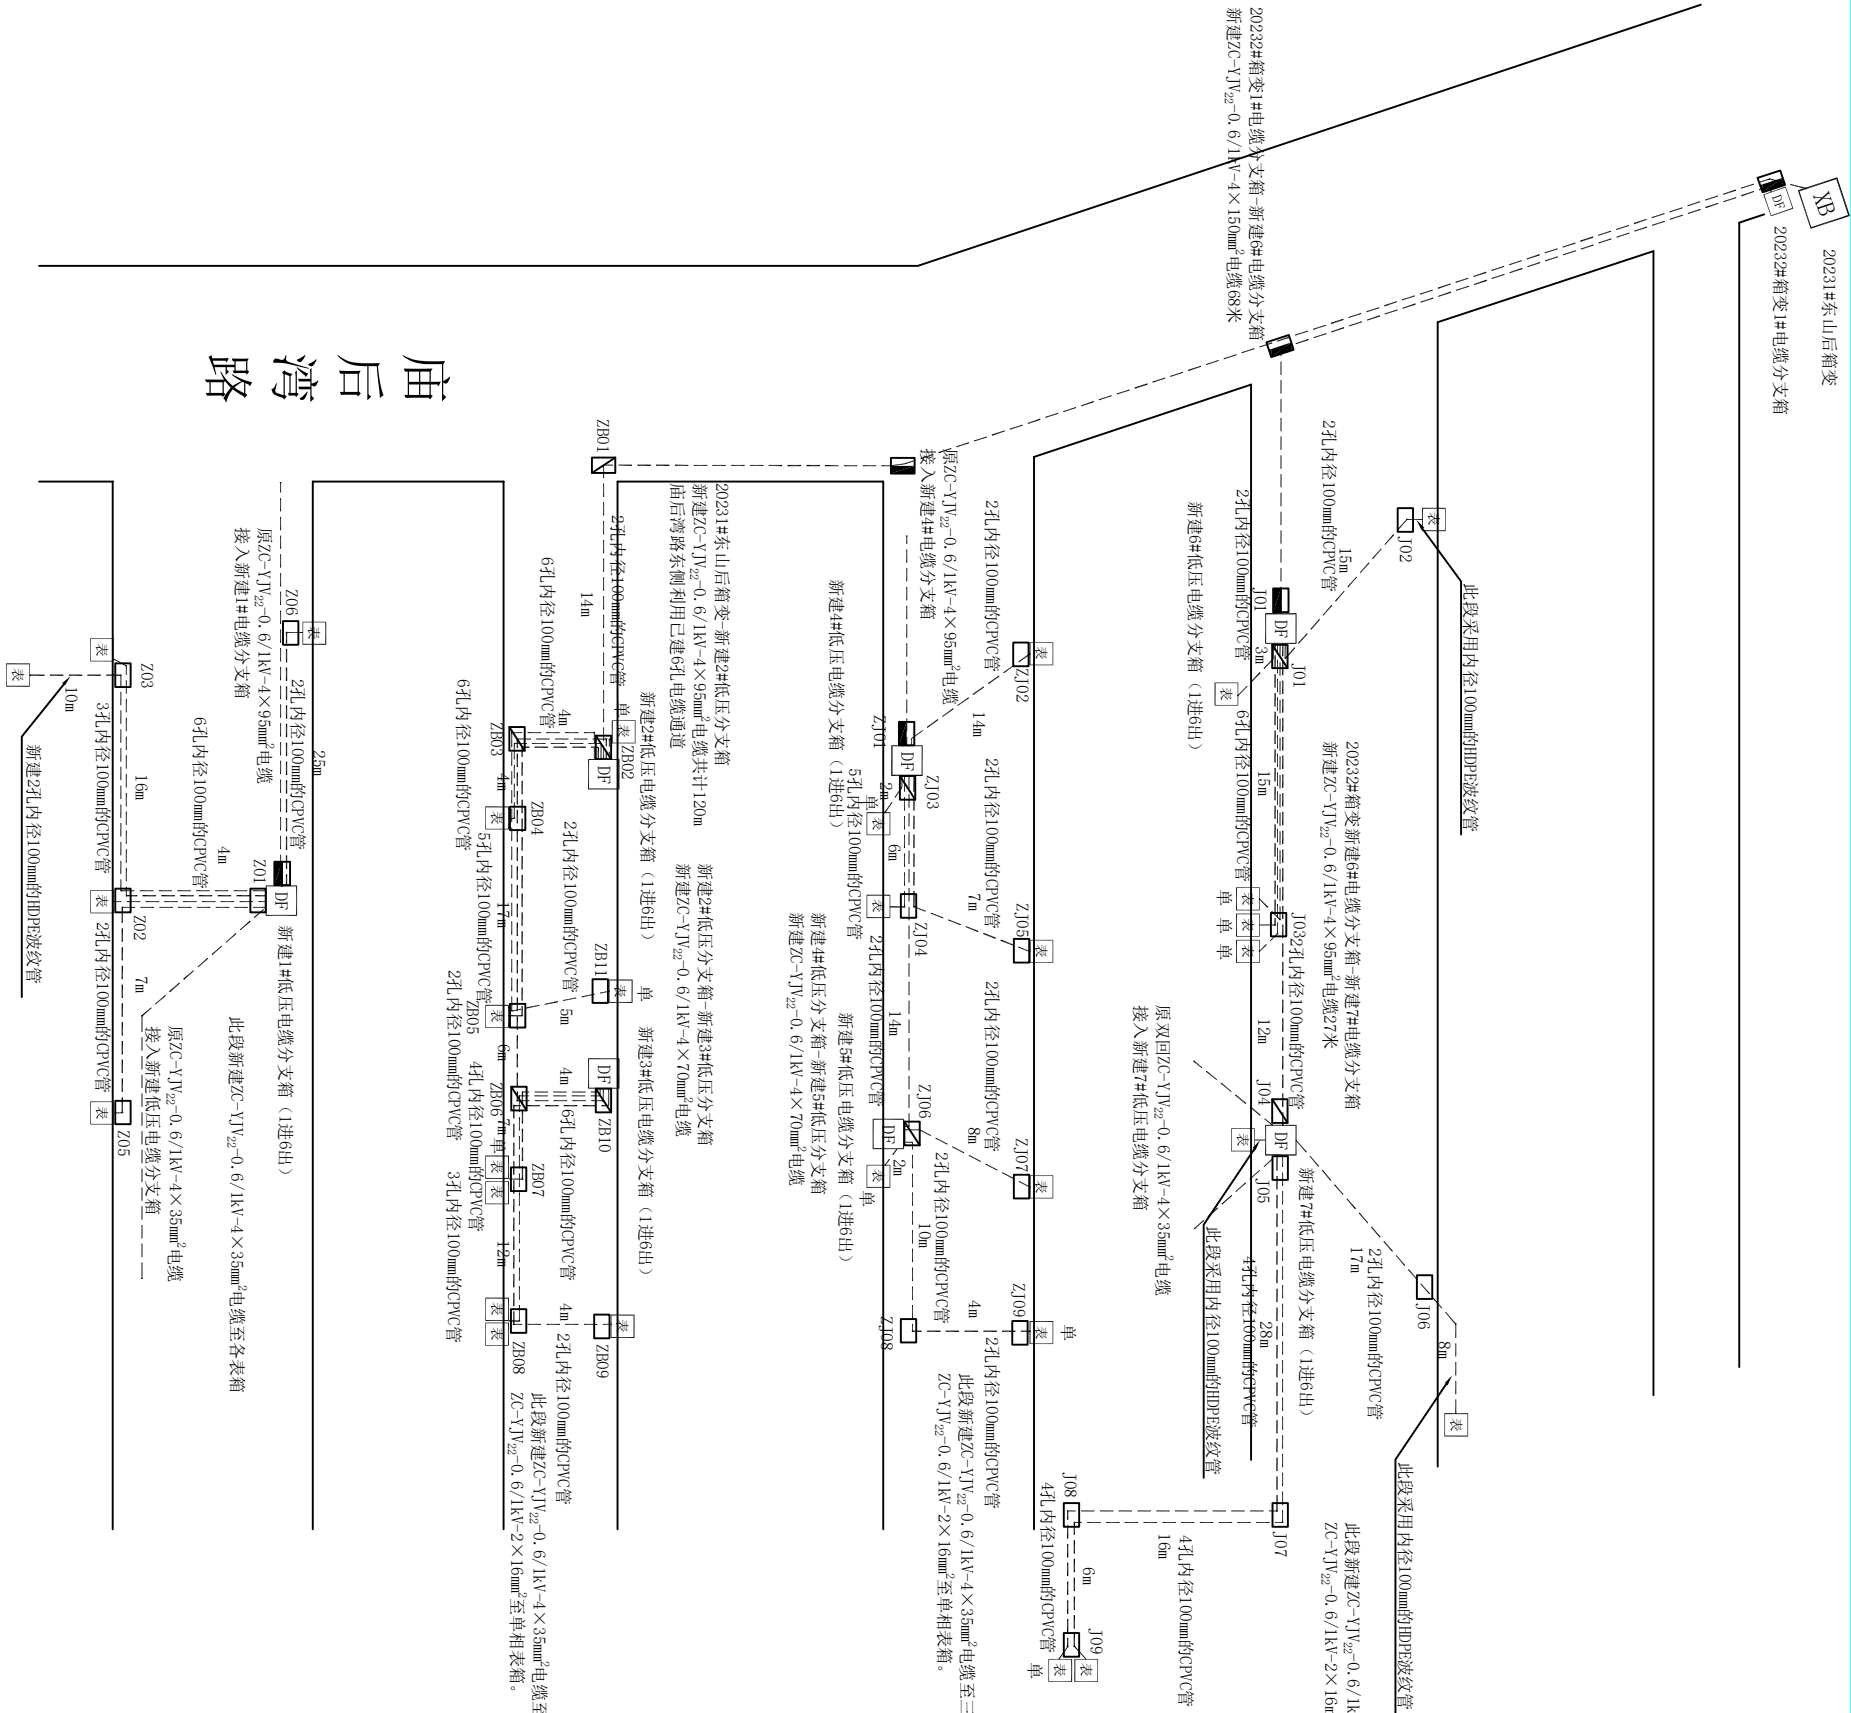



单相交流	角钢塔	配电箱	三相交流	三相进井	单/人井	环境单元
柱上开关	绝缘杆	10kV杆	配电变	三相井	八角井	箱式变压器
绝缘接地点	绝缘杆	12kV杆	绝缘拉线	三相进井	绝缘支井	开闭所
故障指示器	绝缘杆	15kV杆	绝缘拉线	三相井	绝缘支井	开闭所
避雷器	绝缘杆	15kV杆	绝缘拉线	三相井	绝缘支井	开闭所

批准	设计	20231#、20232#台区低压线路(仙工)工程		施工图	设计
审核	CAD制图	20231#、20232#台区低压线路(仙工)工程		施工图	设计
校核	比例	1:1		图号	X0101-02
校核	日期			图号	X0101-02

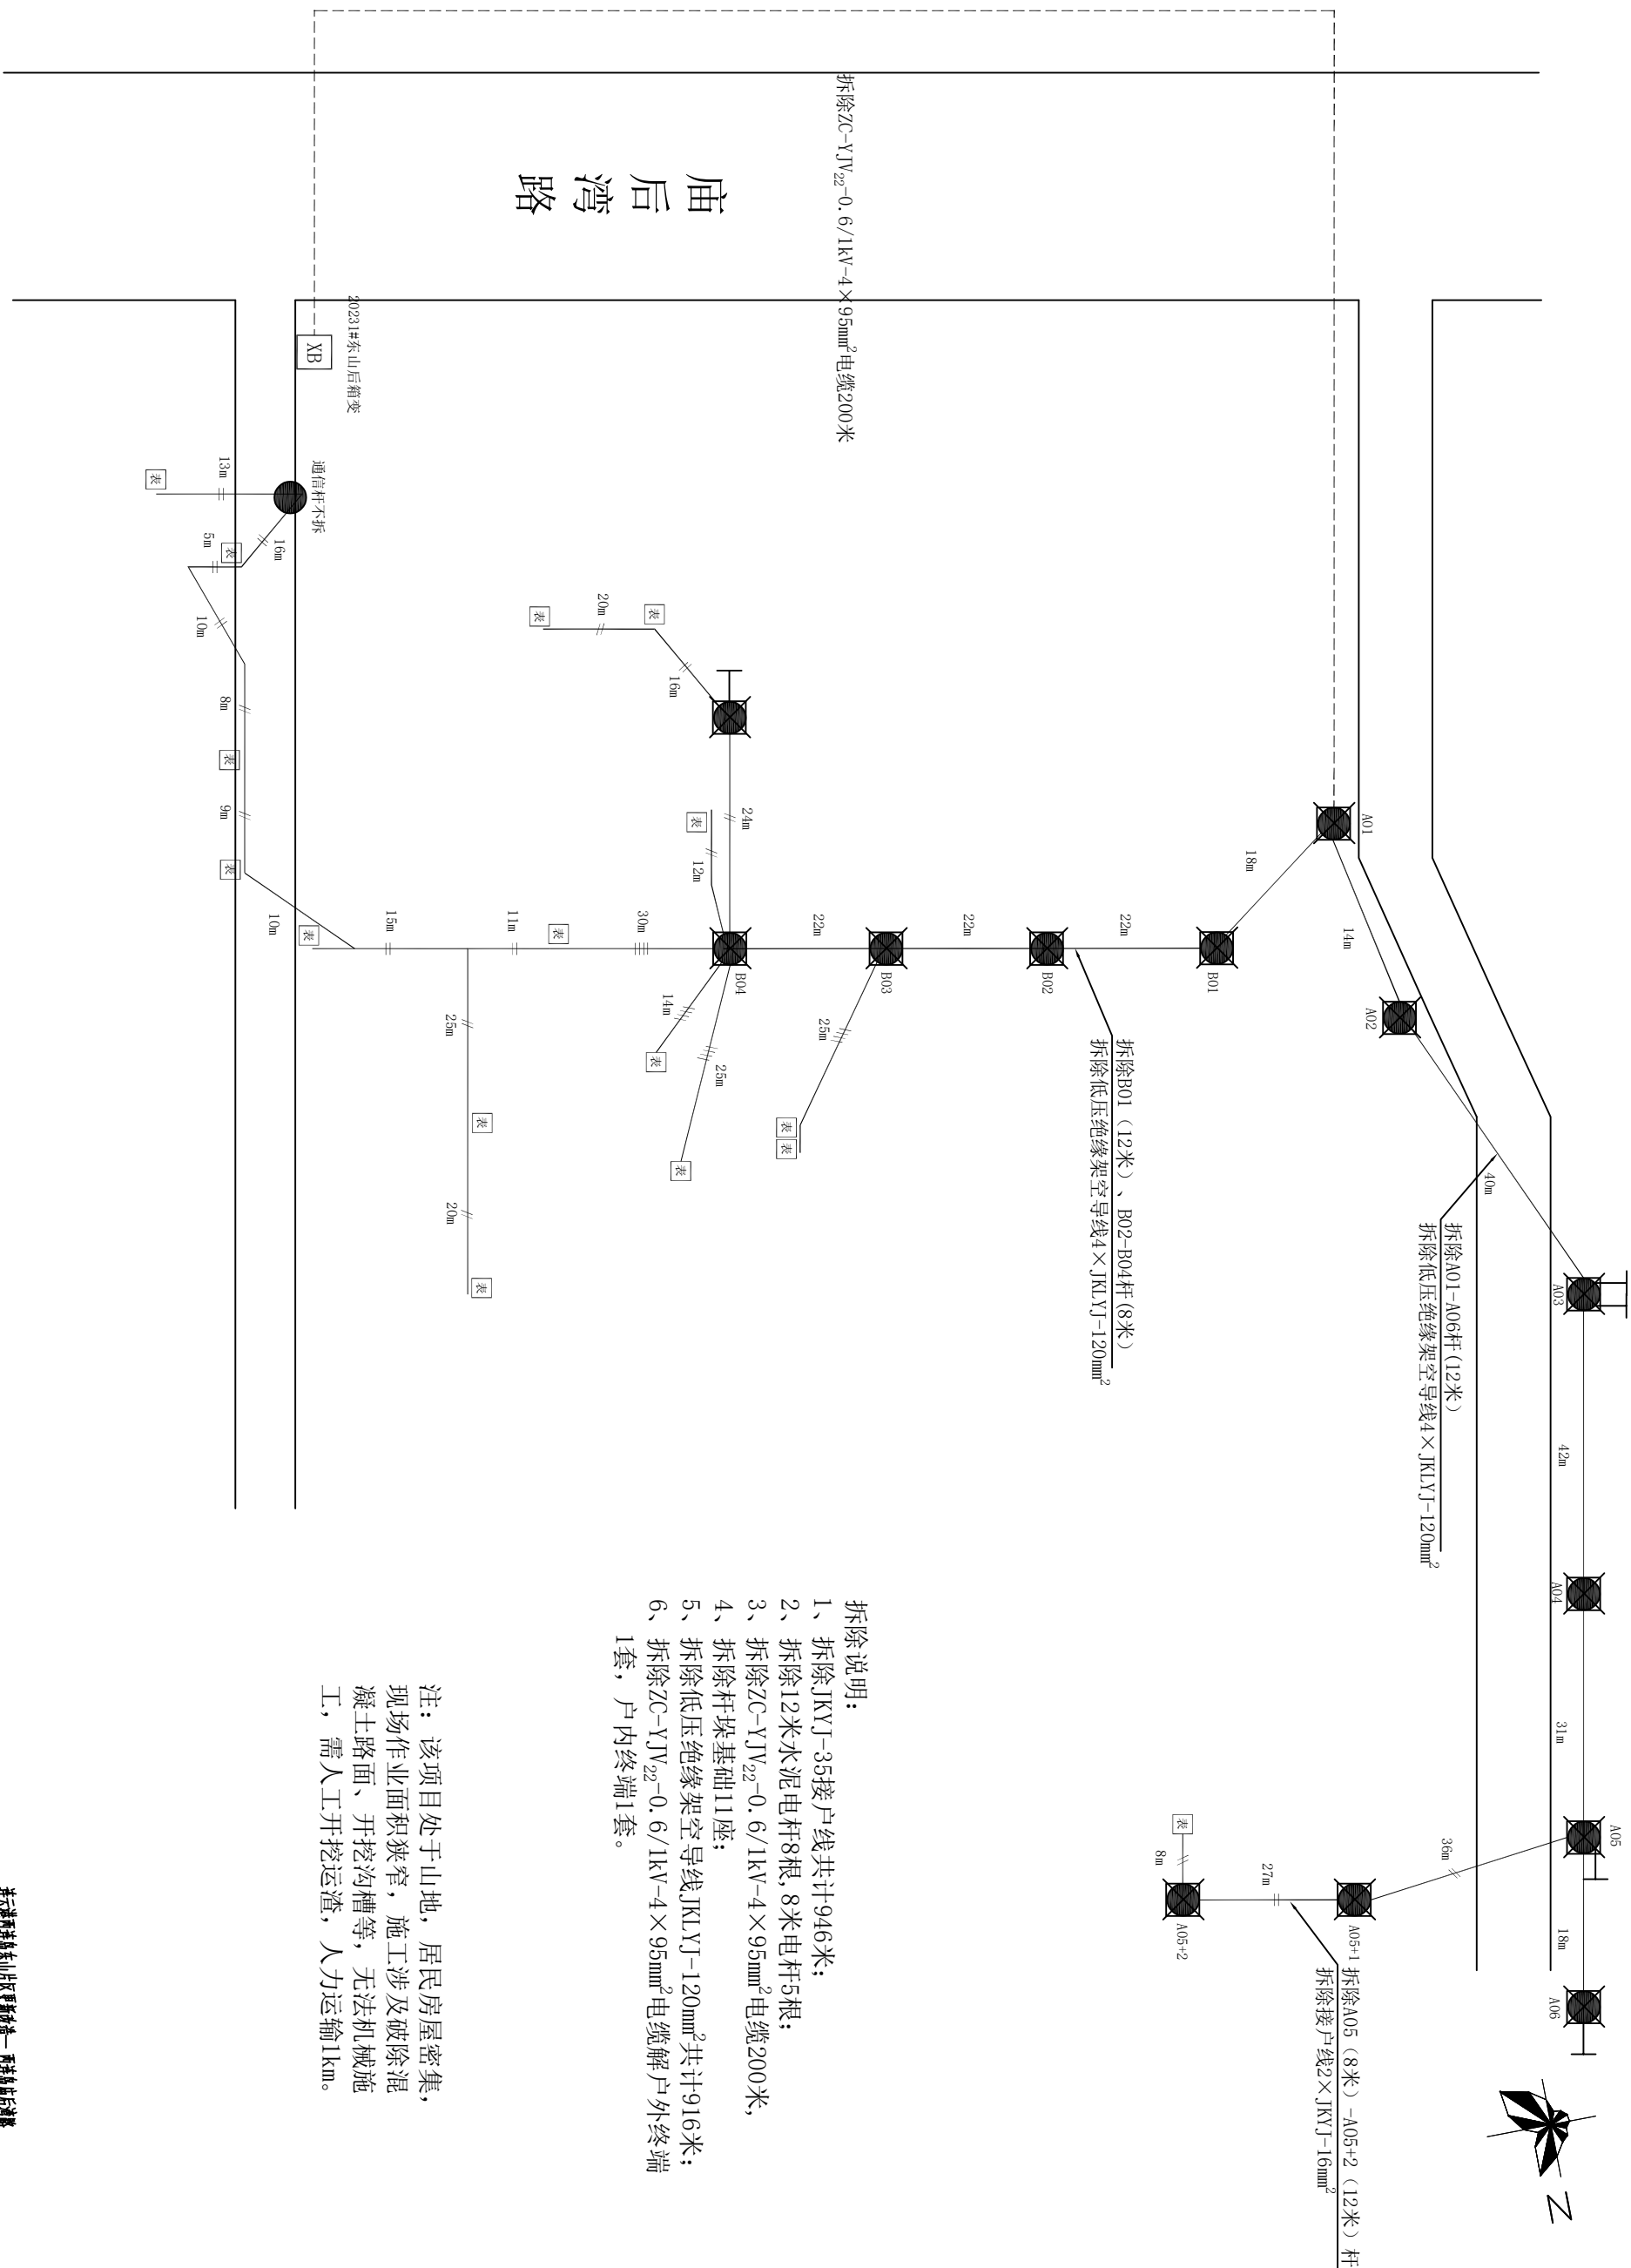

[illegible]

设计阶段	施工图	20231#, 20232#台区线路(仙工程)
批准	设计	下配电 原状图(二)
审核	CAD制图	
校核	比例	
校核	日期	
图号		X0101-01

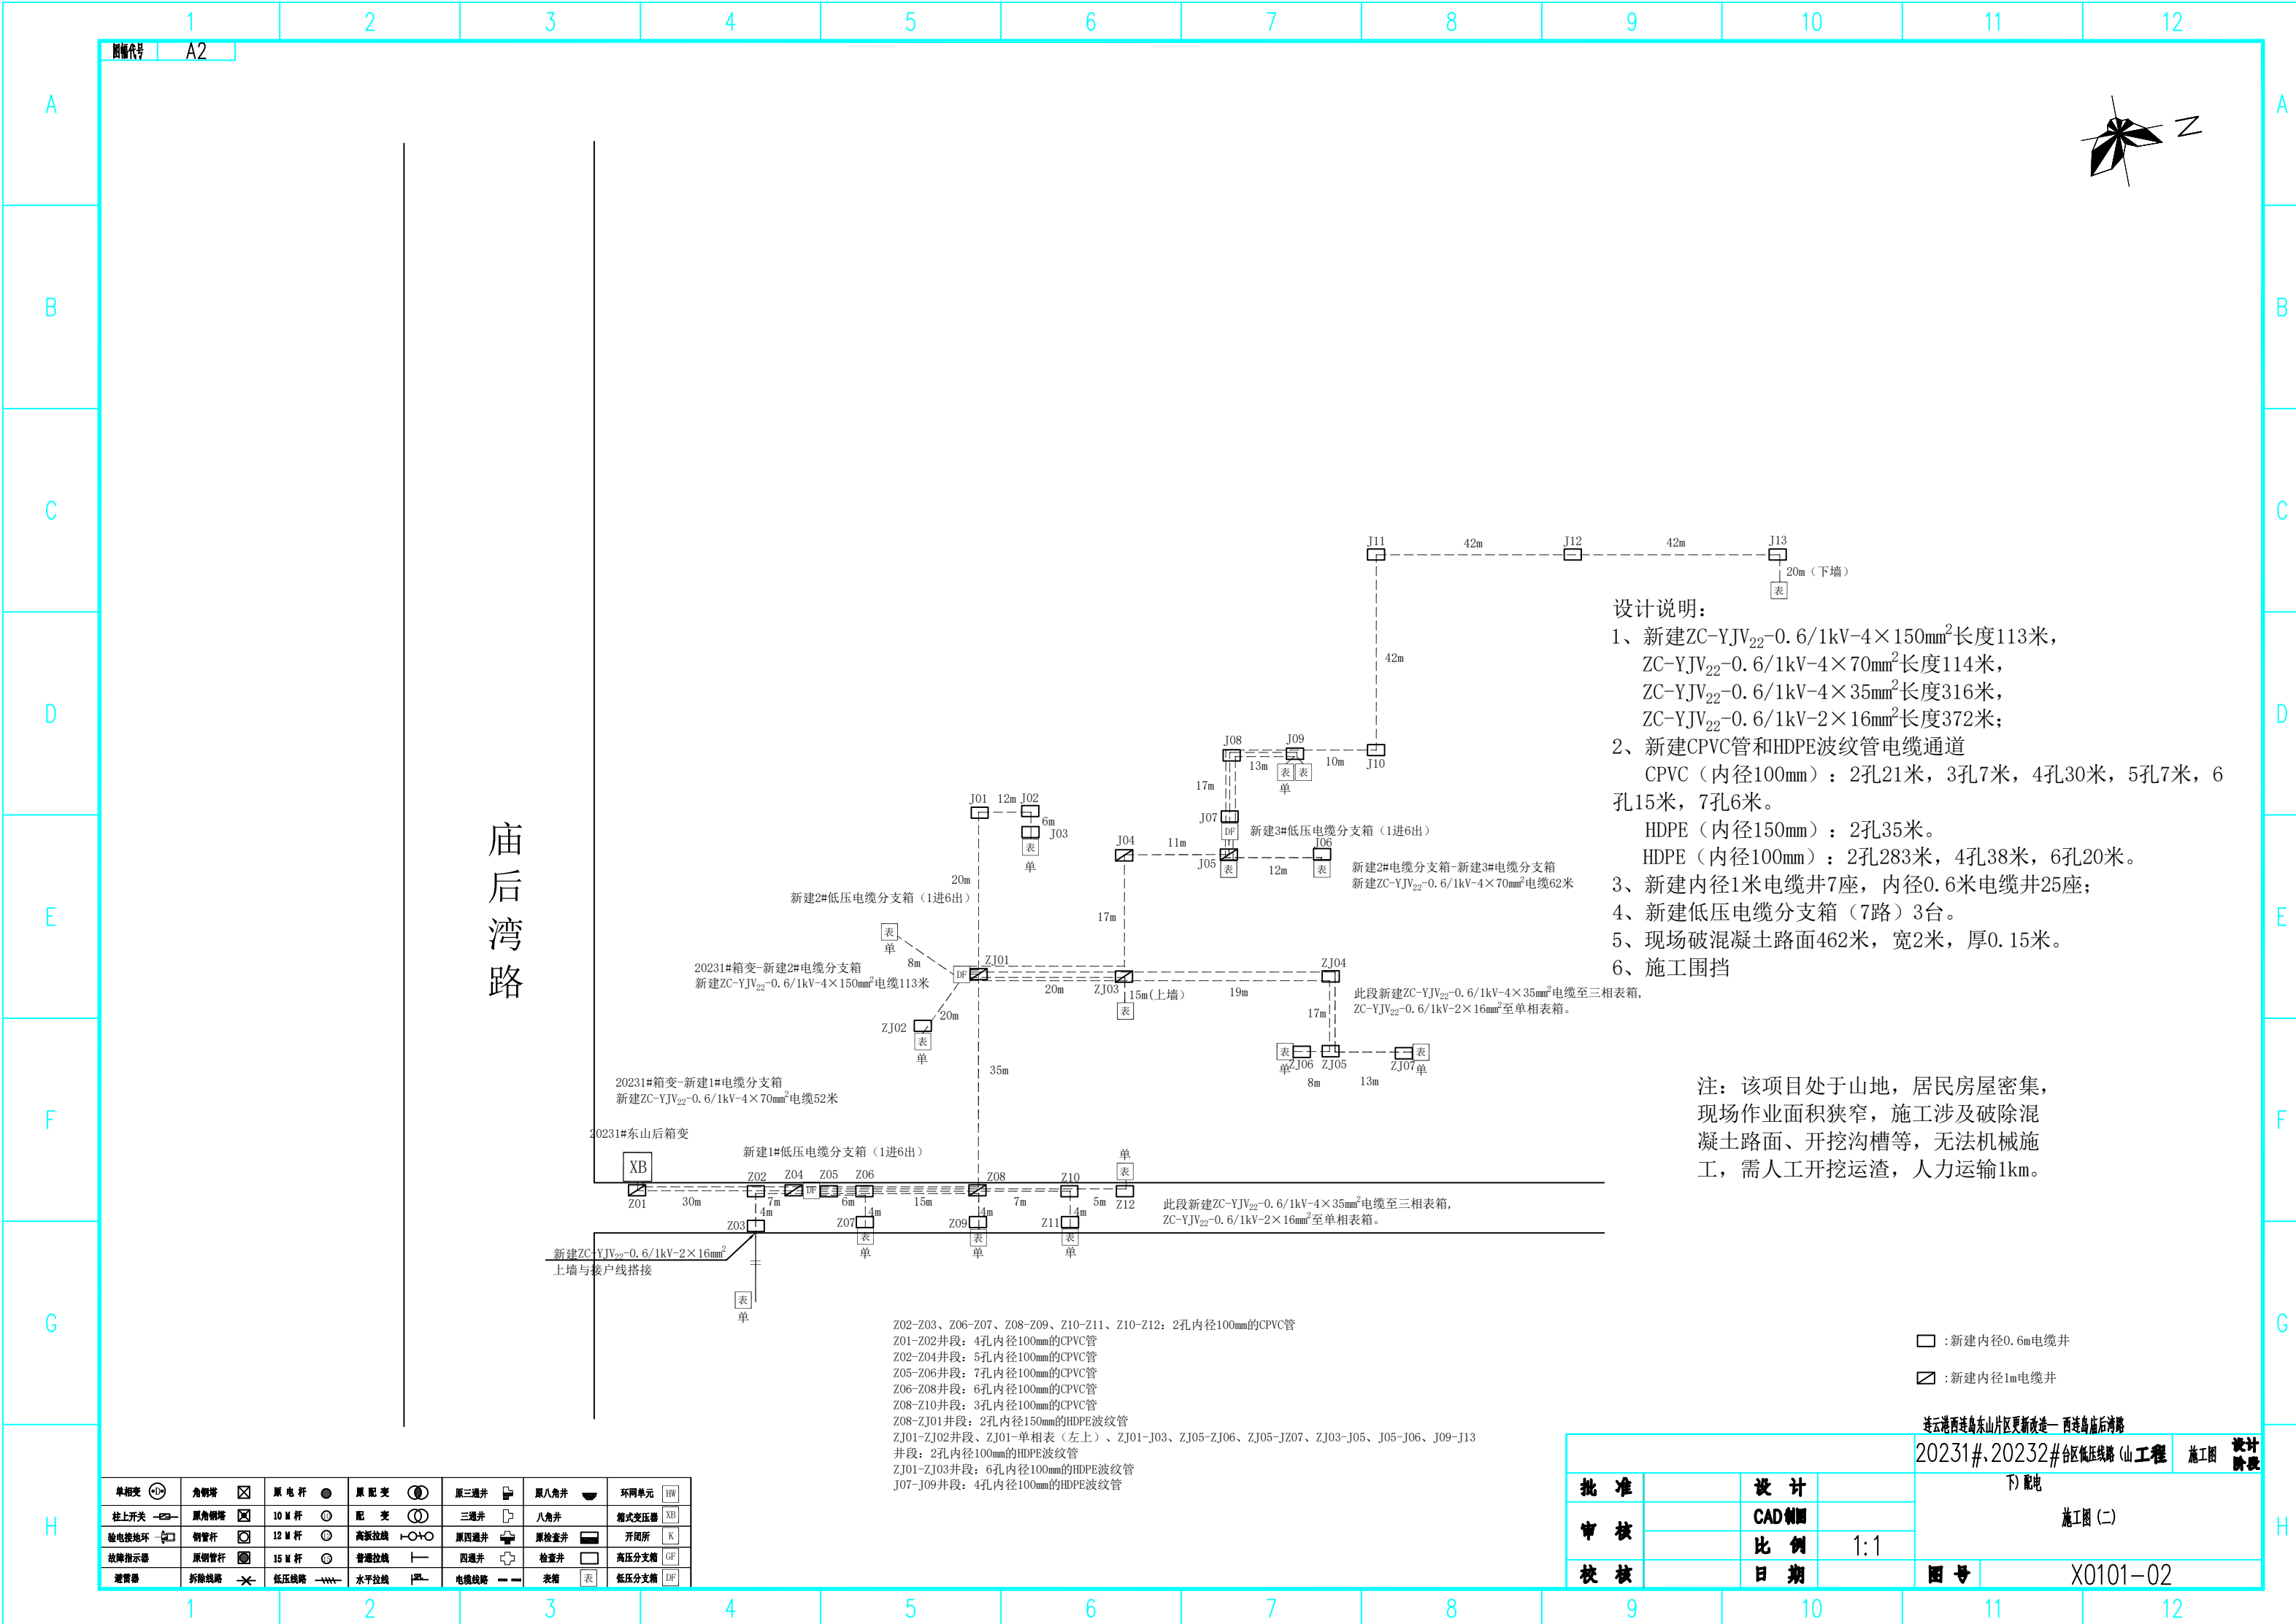

设计说明：

- 1、新建ZC-YJV₂₂-0.6/1kV-4×150mm²长度113米，
ZC-YJV₂₂-0.6/1kV-4×70mm²长度114米，
ZC-YJV₂₂-0.6/1kV-4×35mm²长度316米，
ZC-YJV₂₂-0.6/1kV-2×16mm²长度372米；
- 2、新建CPVC管和HDPE波纹管电缆通道
CPVC（内径100mm）：2孔21米，3孔7米，4孔30米，5孔7米，6孔15米，7孔6米。
HDPE（内径150mm）：2孔35米。
HDPE（内径100mm）：2孔283米，4孔38米，6孔20米。
- 3、新建内径1米电缆井7座，内径0.6米电缆井25座；
- 4、新建低压电缆分支箱（7路）3台。
- 5、现场破混凝土路面462米，宽2米，厚0.15米。
- 6、施工围挡

注：该项目处于山地，居民房屋密集，
现场作业面积狭窄，施工涉及破除混
凝土路面、开挖沟槽等，无法机械施
工，需人工开挖运渣，人力运输1km。

- :新建内径0.6m电缆井
- :新建内径1m电缆井

连云港西连岛东山片区更新改造—西连岛庙后湾路

20231#、20232#台区低压线路(山工程)

施工图(二)

单相变	角钢塔	原电杆	原配变	原三通井	原八角井	环网单元
柱上开关	原角钢塔	10 M 杆	配 变	三通井	八角井	箱式变压器
验电接地环	钢管杆	12 M 杆	高压拉线	原四通井	原检查井	开闭所
故障指示器	原钢管杆	15 M 杆	普通拉线	四通井	检查井	高压分支箱
避雷器	拆除线路	低压线路	水平拉线	电缆线路	表箱	低压分支箱

批 准		设 计		图 号	X0101-02
审 核		CAD制图	比 例	1:1	
校 核		日 期			