
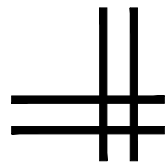


给排水专业图纸

[illegible]

条形码, 二维码 BARCODE, QR CODE

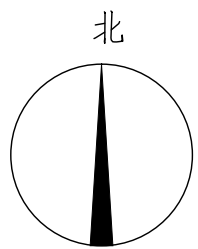

一层平面图 1:100

版权所有。不得复制、套用。
ALL RIGHTS RESERVED, DON'T COPIED, REPRODUCED.



中联合创设计有限公司
CHINA UNITED CREATIVE DESIGN CO. LTD

■ 建筑行业（建筑工程）甲级 A122009183

会签栏 COUNTER SIGNATURE

建 筑 ARCHT.	电 气 ELEC.
结 构 STRUCT.	暖 通 HVAC.
给 排 水 PLUMBING	

签章区 STAMP AREA

版次 NO.	修改内容 DESCRIPTION	日期 DATE
-----------	---------------------	------------

建设单位 CLIENT

扬州市公安局江都分局

项目名称 PROJECT

新区派出所业务用房扩建工程项目

子项目名称 SUB-PROJECT

2#业务用房

图纸名称 TITLE

一层平面图

审 定 APPROVED BY	谢迎林	谢迎林
审 核 EXAMINED BY	高玉梅	高玉梅
项目负责 PROJECT CHIEF	王 涵	王 涵
专业负责 SPECIALITY CHIEF	张红旗	张红旗
校 对 CHECKED BY	吴石成	吴石成
设 计 DESIGNED BY	张红旗	张红旗
制 图 DRAWING BY		

图号 DRAWING NO. 水施-04

业务号 JOB NO.

出图日期 DATE 2025-08

专 业 DISCIPLINE	给排水	设计阶段 STAGE	施工图
比 例 SCALE	见图	规 格 SIZE	

条形码、二维码 BARCODE, QR CODE

版权所有。不得复制、套用。
ALL RIGHTS RESERVED, DON'T COPIED, REPRODUCED.



中联合创设计有限公司
CHINA UNITED CREATIVE DESIGN CO., LTD

■ 建筑行业（建筑工程）甲级 A122009183

会签栏 COUNTER SIGNATURE

建 筑 ARCHT.	电 气 ELEC.
结 构 STRUCT.	暖 通 HVAC.
给 排 水 PLUMBING	

签章区 STAMP AREA

版次 NO.	修改内容 DESCRIPTION	日期 DATE
-----------	---------------------	------------

建设单位 CLIENT

扬州市公安局江都分局

项目名称 PROJECT

新区派出所业务用房扩建工程项目

子项目名称 SUB-PROJECT

2#业务用房

图纸名称 TITLE

二层平面图

审 定 APPROVED BY	谢迎林	谢迎林
审 核 EXAMINED BY	高玉梅	高玉梅
项目负责 PROJECT CHIEF	王 涵	王 涵
专业负责 SPECIALITY CHIEF	张红旗	张红旗
校 对 CHECKED BY	吴石成	吴石成
设 计 DESIGNED BY	张红旗	张红旗
制 图 DRAWING BY		


图号 DRAWING NO. 水施-05

业务号 JOB NO.

出图日期 DATE 2025-08

专 业 DISCIPLINE	给排水	设计阶段 STAGE	施工图
比 例 SCALE	见图	规 格 SIZE	

条形码、二维码 BARCODE, QR CODE

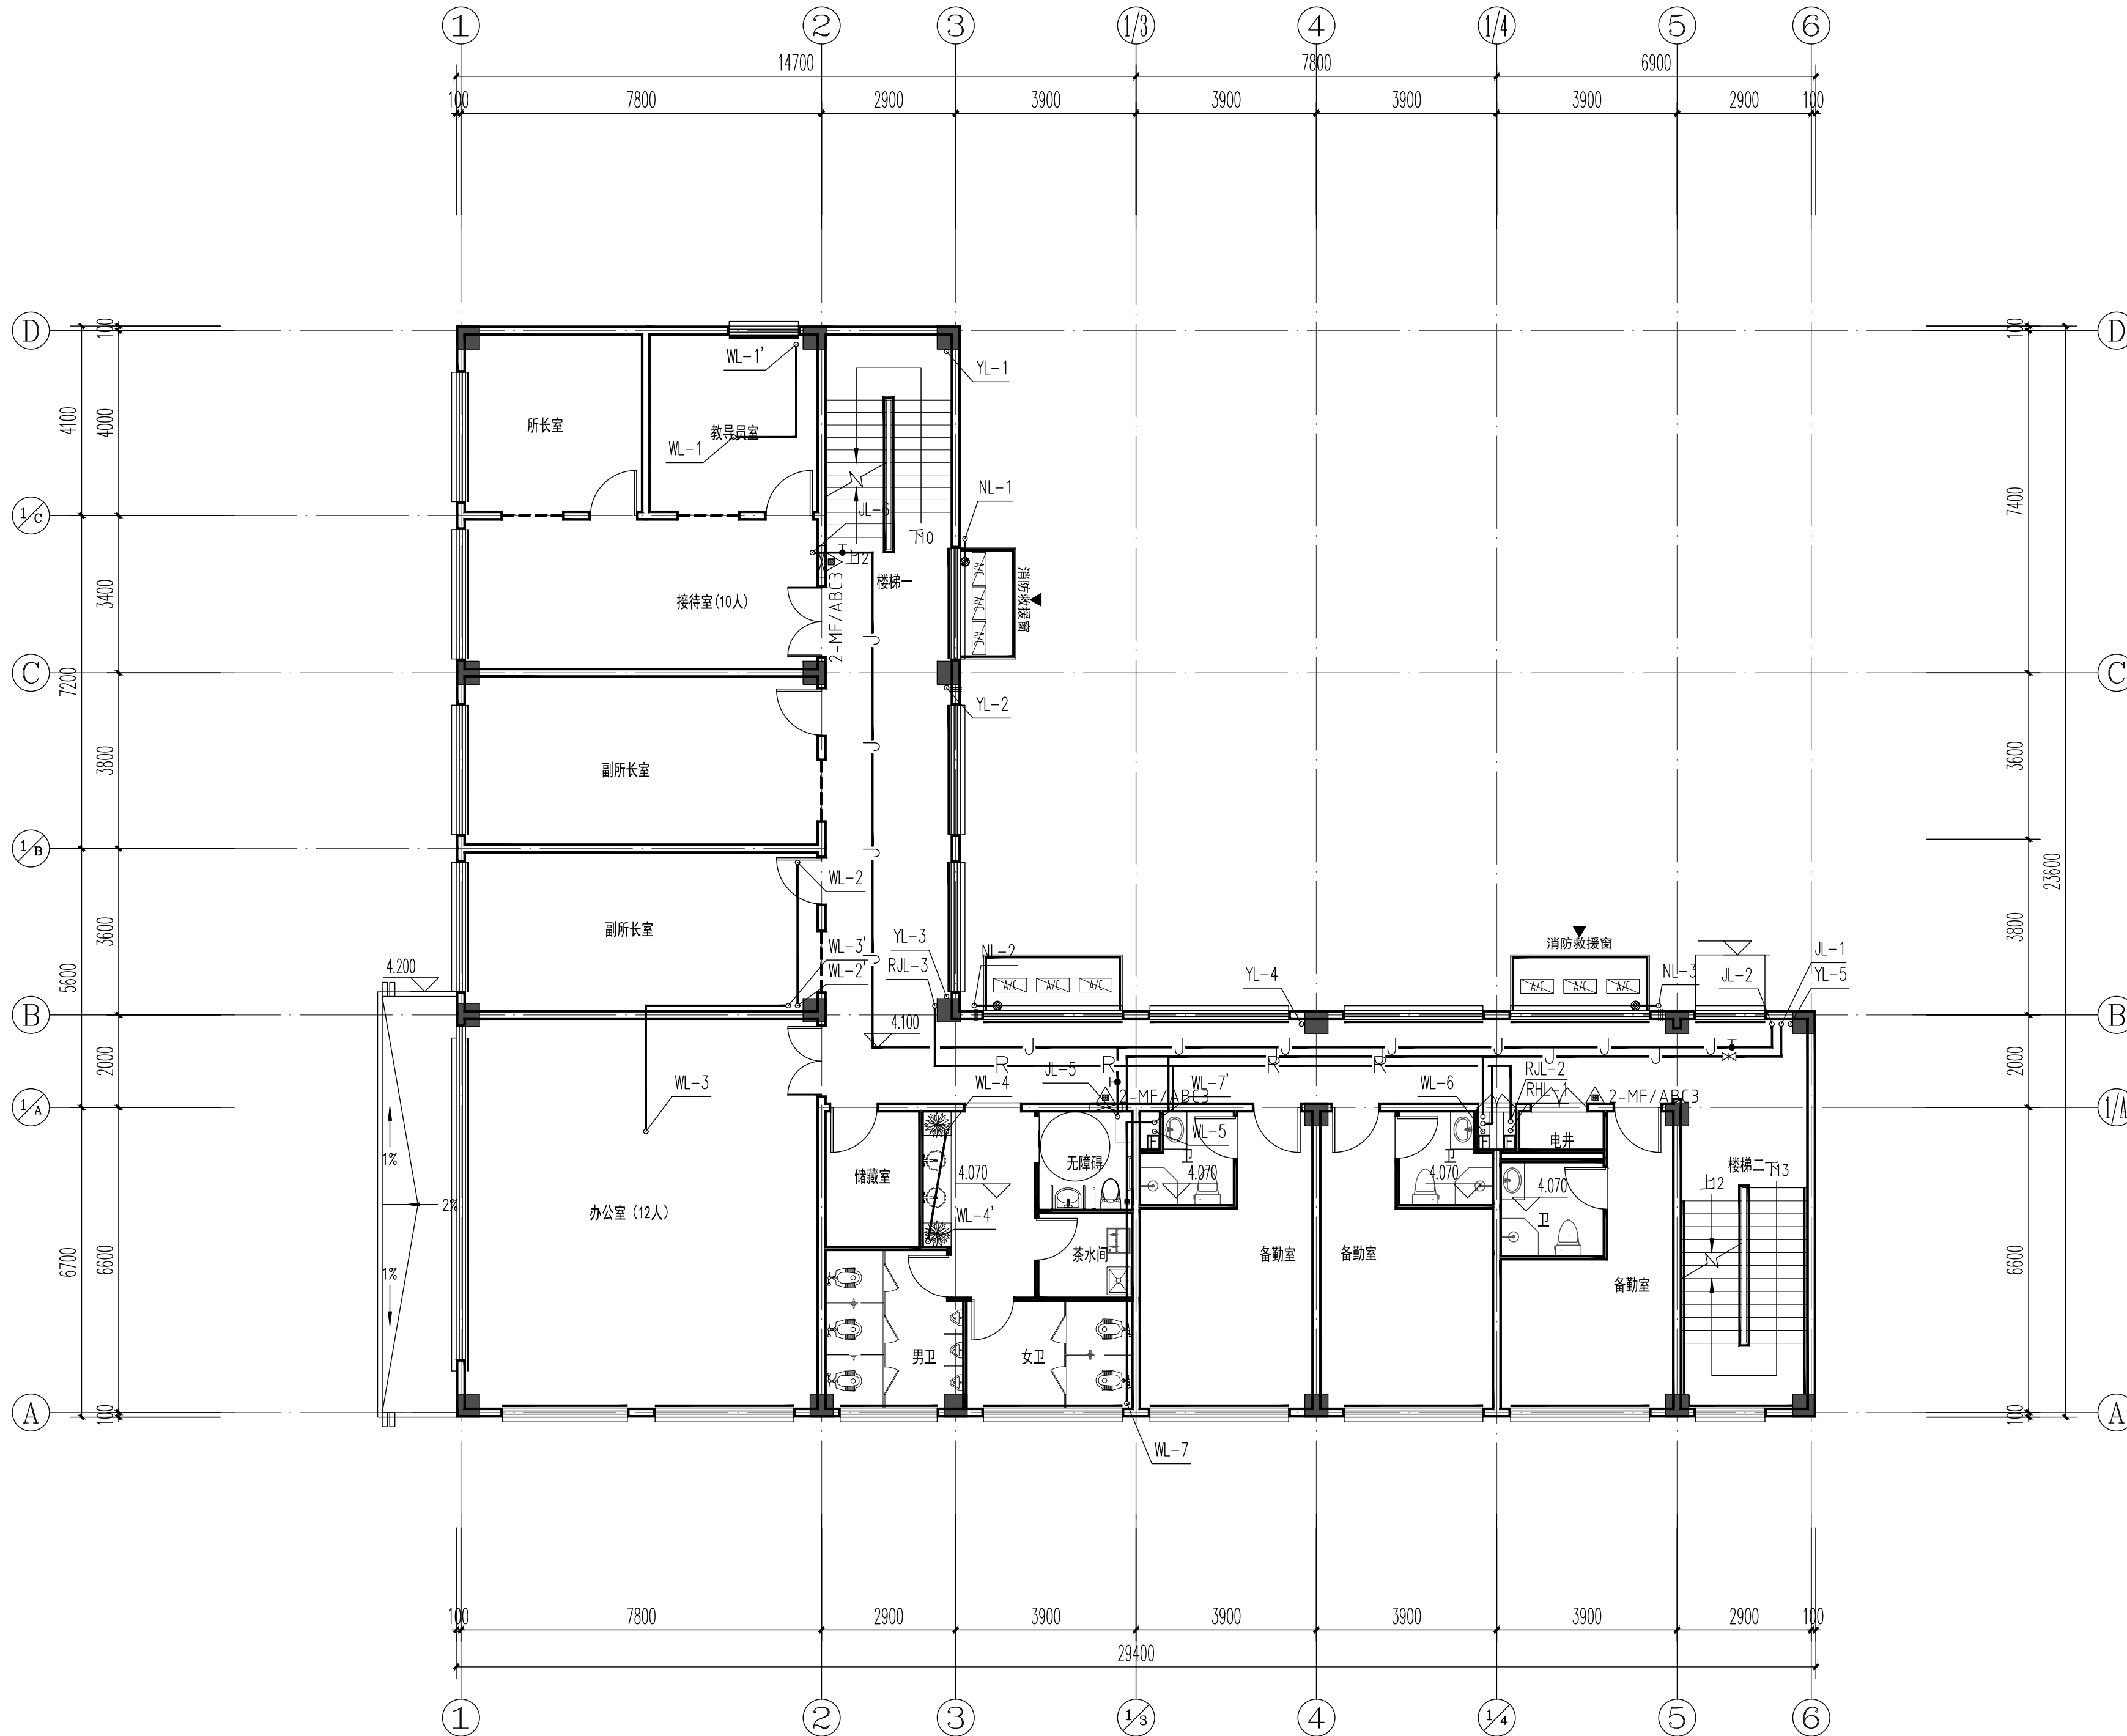

二层平面图 1:100

版权所有，不得复制、套用。
ALL RIGHTS RESERVED, DON'T COPIED, REPRODUCED.



中联合创设计有限公司
CHINA UNITED CREATIVE DESIGN CO. LTD

■ 建筑行业（建筑工程）甲级 A122009183

会签栏 COUNTER SIGNATURE

建 筑 ARCHT.	电 气 ELEC.
结 构 STRUCT.	暖 通 HVAC.
给 排 水 PLUMBING	

签章区 STAMP AREA

版次 NO.	修改内容 DESCRIPTION	日期 DATE
-----------	---------------------	------------

建设单位 CLIENT

扬州市公安局江都分局

项目名称 PROJECT

新区派出所业务用房扩建工程项目

子项目名称 SUB-PROJECT

2#业务用房

图纸名称 TITLE

三层平面图

审 定 APPROVED BY	谢迎林	谢迎林
审 核 EXAMINED BY	高玉梅	高玉梅
项目负责 PROJECT CHIEF	王 涵	王 涵
专业负责 SPECIALITY CHIEF	张红旗	张红旗
校 对 CHECKED BY	吴石成	吴石成
设 计 DESIGNED BY	张红旗	张红旗
制 图 DRAWING BY		


图号 DRAWING NO. 水施-06

业务号 JOB NO.


出图日期 DATE 2025-08

专 业 DISCIPLINE	给排水	设计阶段 STAGE	施工图
比 例 SCALE	见图	规 格 SIZE	

条形码、二维码 BARCODE, QR CODE

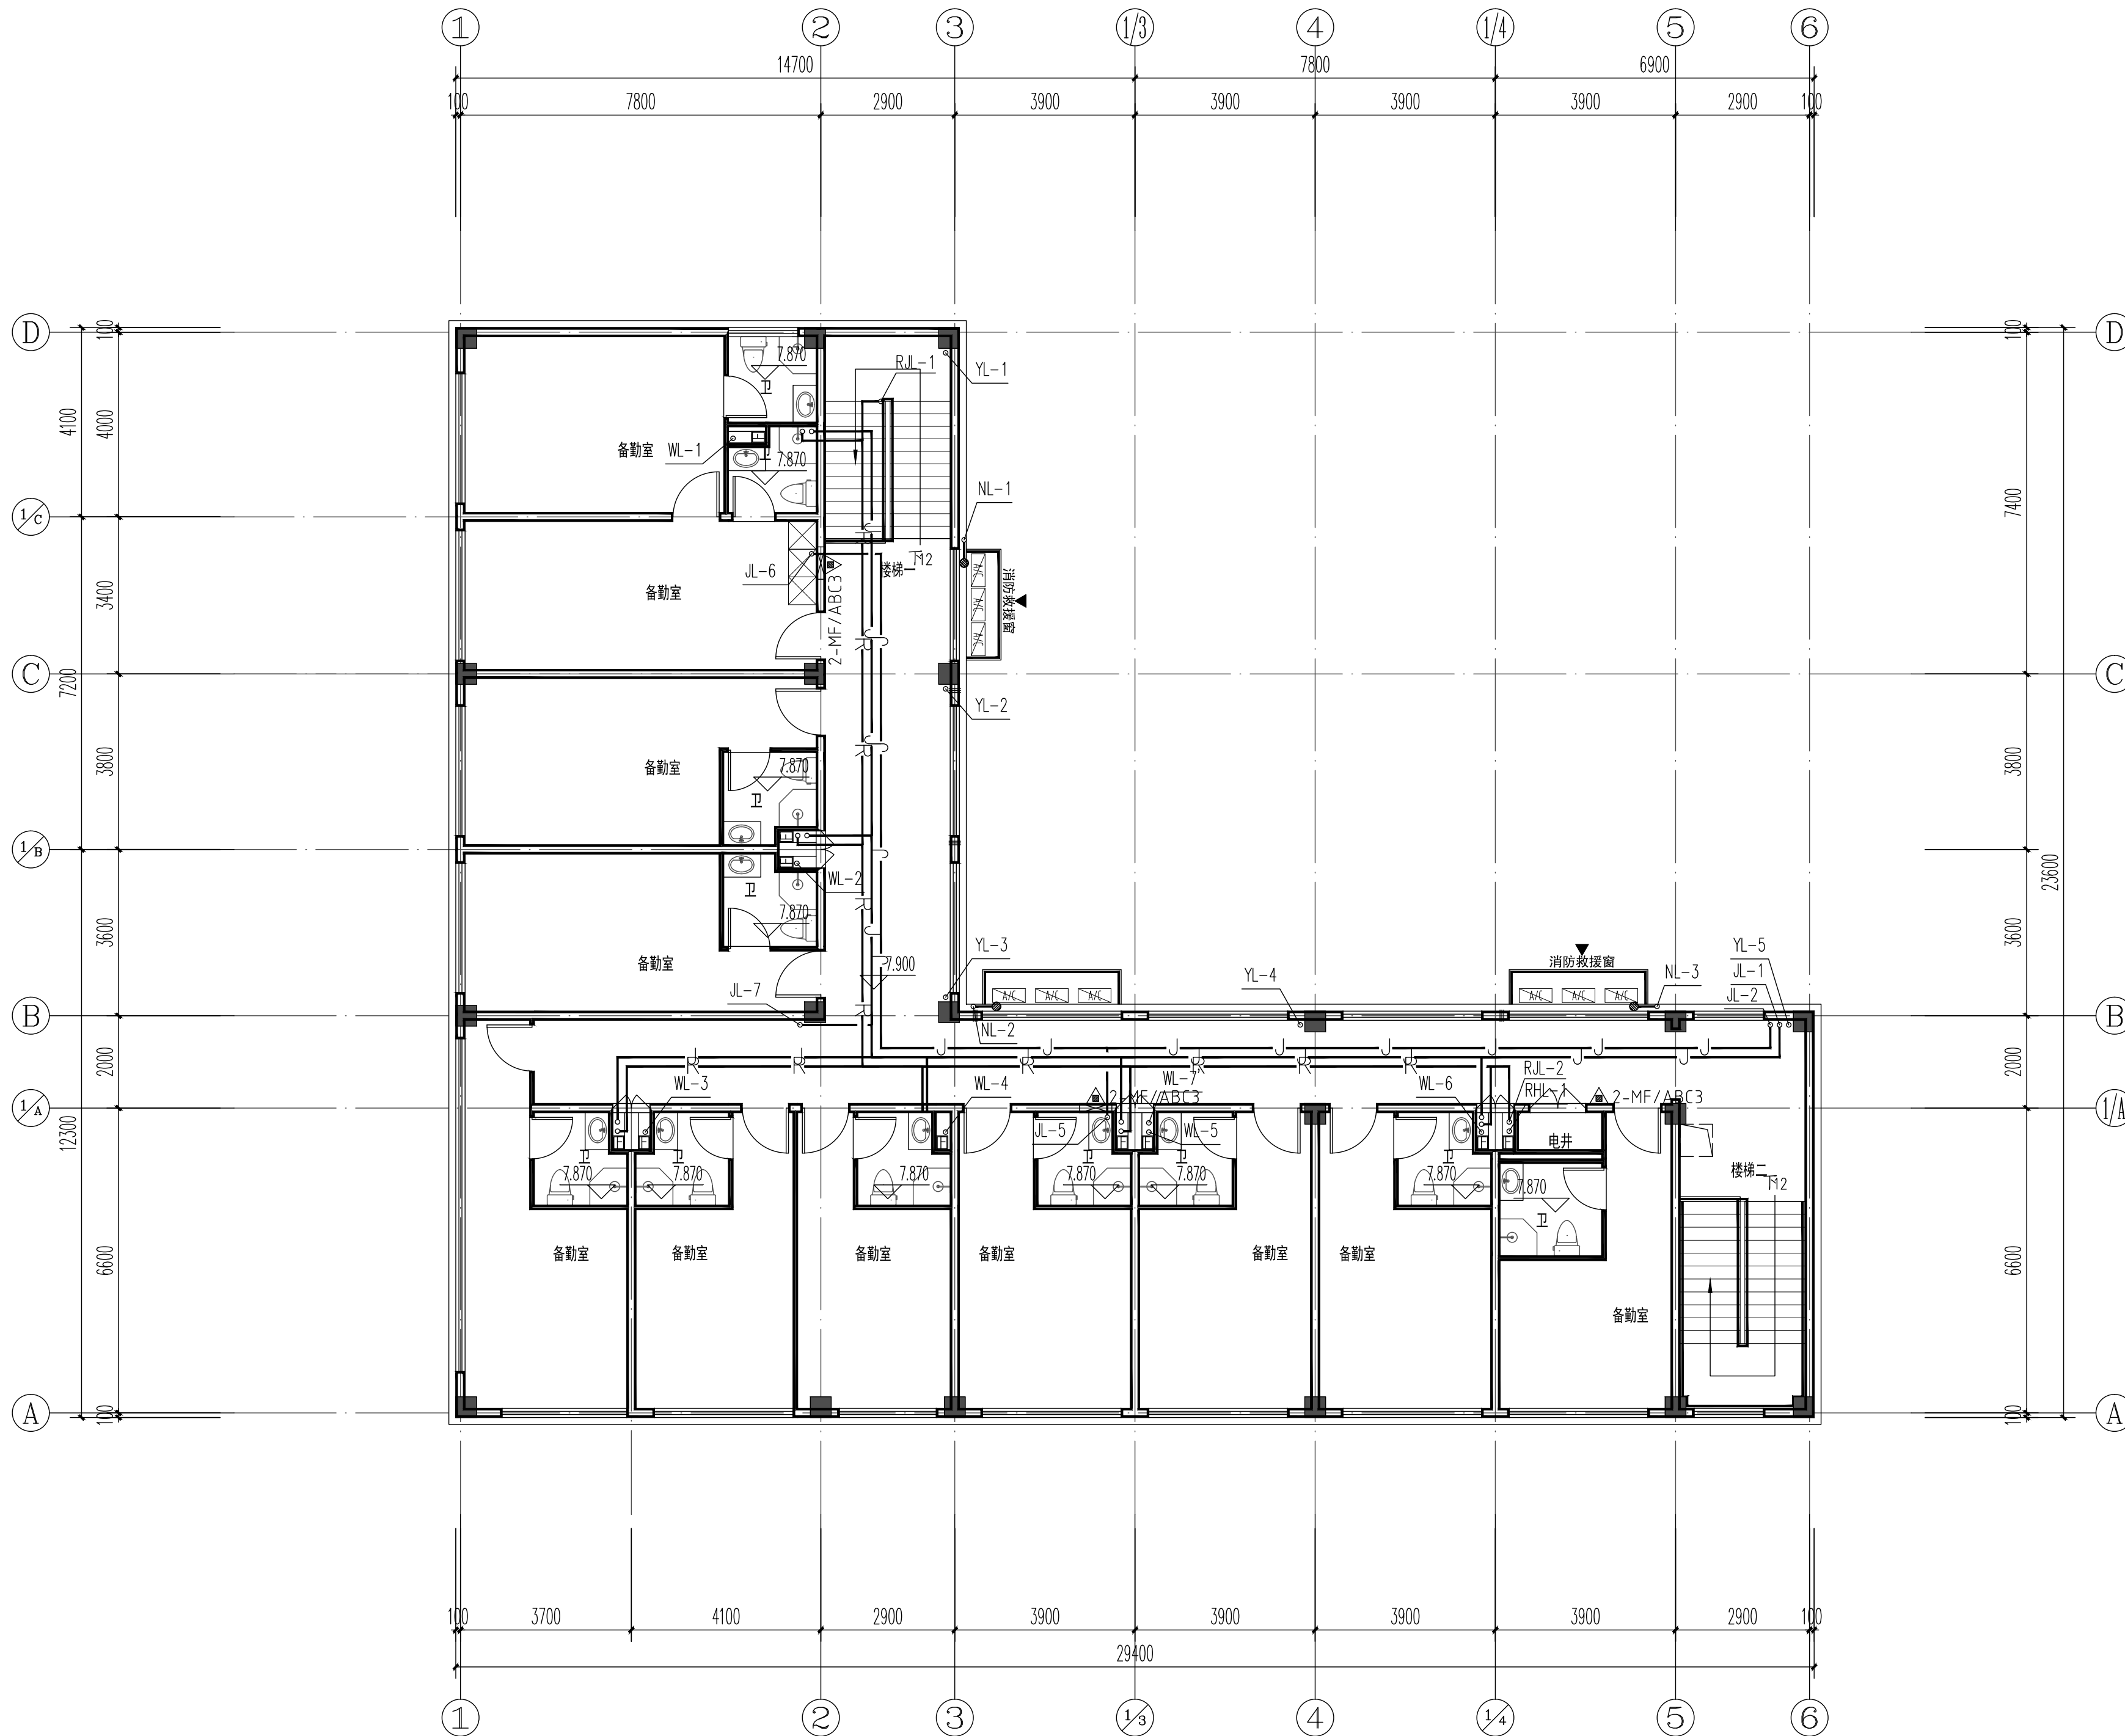

三层平面图 1:100

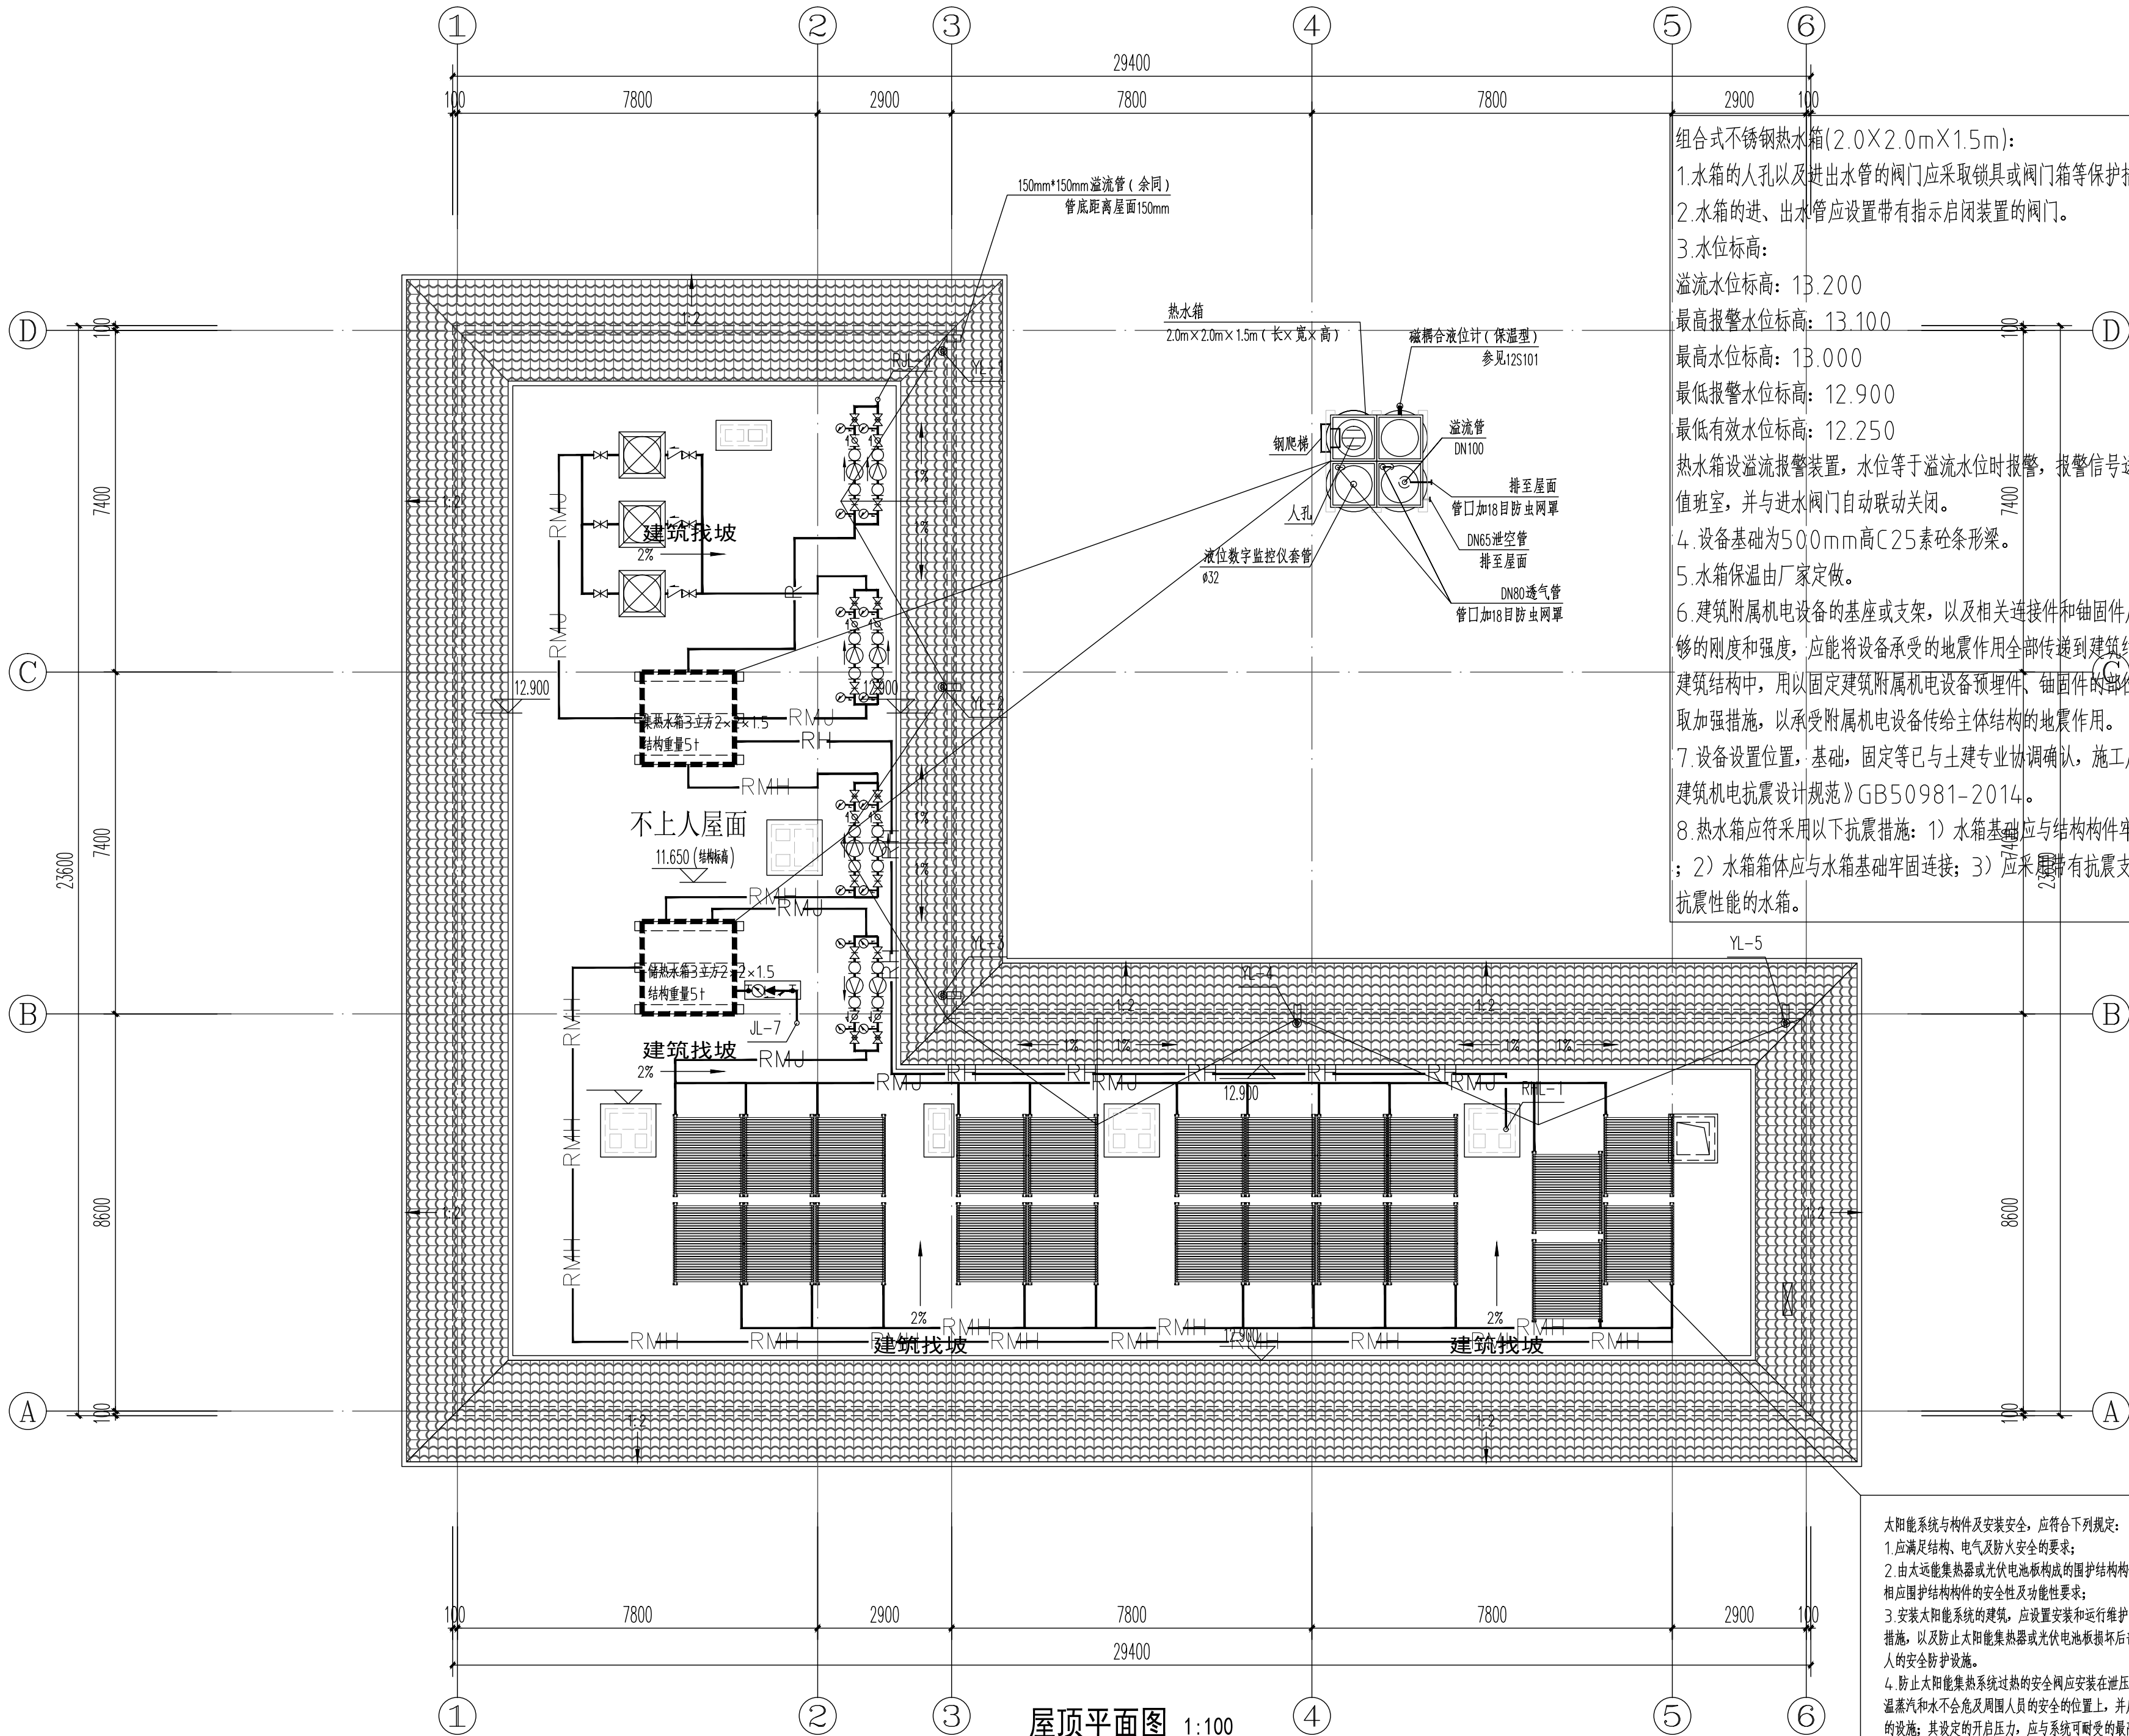

屋顶平面图 1:100

组合式不锈钢热水箱(2.0X2.0mX1.5m):

1.水箱的人孔以及进出水管的阀门应采取锁具或阀门箱等保护措施。

2.水箱的进、出水管应设置带有指示启闭装置的阀门。

3.水位标高:

溢流水位标高: 13.200

最高报警水位标高: 13.100

最高水位标高: 13.000

最低报警水位标高: 12.900

最低有效水位标高: 12.250

热水箱设溢流报警装置,水位等于溢流水位时报警,报警信号送至物业值班室,并与进水阀门自动联动关闭。

4.设备基础为500mm高C25素砼条形梁。

5.水箱保温由厂家定做。

6.建筑附属机电设备的基座或支架,以及相关连接件和锚固件应具有足够的刚度和强度,应能将设备承受的地震作用全部传递到建筑结构上。建筑结构中,用以固定建筑附属机电设备预埋件、锚固件的部位,应采取加强措施,以承受附属机电设备传给主体结构的地震作用。

7.设备设置位置,基础,固定等已与土建专业协调确认,施工应符合《建筑机电抗震设计规范》GB50981-2014。

8.热水箱应符合采用以下抗震措施: 1) 水箱基础应与结构构件牢固铆接; 2) 水箱箱体应与水箱基础牢固连接; 3) 应采用带有抗震支撑件自带抗震性能的水箱。

太阳能系统与构件及安装安全,应符合下列规定:

1.应满足结构、电气及防火安全的要求;

2.由太阳能集热器或光伏电池板构成的围护结构构件,应满足相应围护结构构件的安全性及功能性要求;

3.安装太阳能系统的建筑,应设置安装和运行维护的安全防护措施,以及防止太阳能集热器或光伏电池板损坏后部件坠落伤人的安全防护设施。

4.防止太阳能集热系统过热的安全阀应安装在泄压时排出的高温蒸汽和水不会危及周围人员的安全的位置上,并应配备相应的设施;其设定的开启压力,应与系统可耐受的最高工作温度对应的饱和蒸汽压力相一致。

版权所有,不得复制、套用。
ALL RIGHTS RESERVED, DON'T COPIED, REPRODUCED.



中联合创设计有限公司
CHINA UNITED CREATIVE DESIGN CO.,LTD

■ 建筑行业(建筑工程)甲级 A122009183

会签栏 COUNTER SIGNATURE

建 筑 ARCHT.	电 气 ELEC.
结 构 STRUCT.	暖 通 HVAC.
给 排 水 PLUMBING	

签章区 STAMP AREA

版次 NO.	修改内容 DESCRIPTION	日期 DATE
-----------	---------------------	------------

建设单位 CLIENT

扬州市公安局江都分局

项目名称 PROJECT

新区派出所业务用房扩建工程项目

子项目名称 SUB-PROJECT

2#业务用房

图纸名称 TITLE

屋顶层平面图

审 定 APPROVED BY	谢迎林	谢迎林
审 核 EXAMINED BY	高玉梅	高玉梅
项目负责 PROJECT CHIEF	王 涵	王 涵
专业负责 SPECIALTY CHIEF	张红旗	张红旗
校 对 CHECKED BY	吴石成	吴石成
设 计 DESIGNED BY	张红旗	张红旗
制 图 DRAWING BY		


图号 DRAWING NO. 水施-07

业务号 JOB NO.


出图日期 DATE 2025-08

专 业 DISCIPLINE	给排水	设计阶段 STAGE	施工图
比 例 SCALE	见图	规 格 SIZE	

条形码,二维码 BARCODE, QR CODE

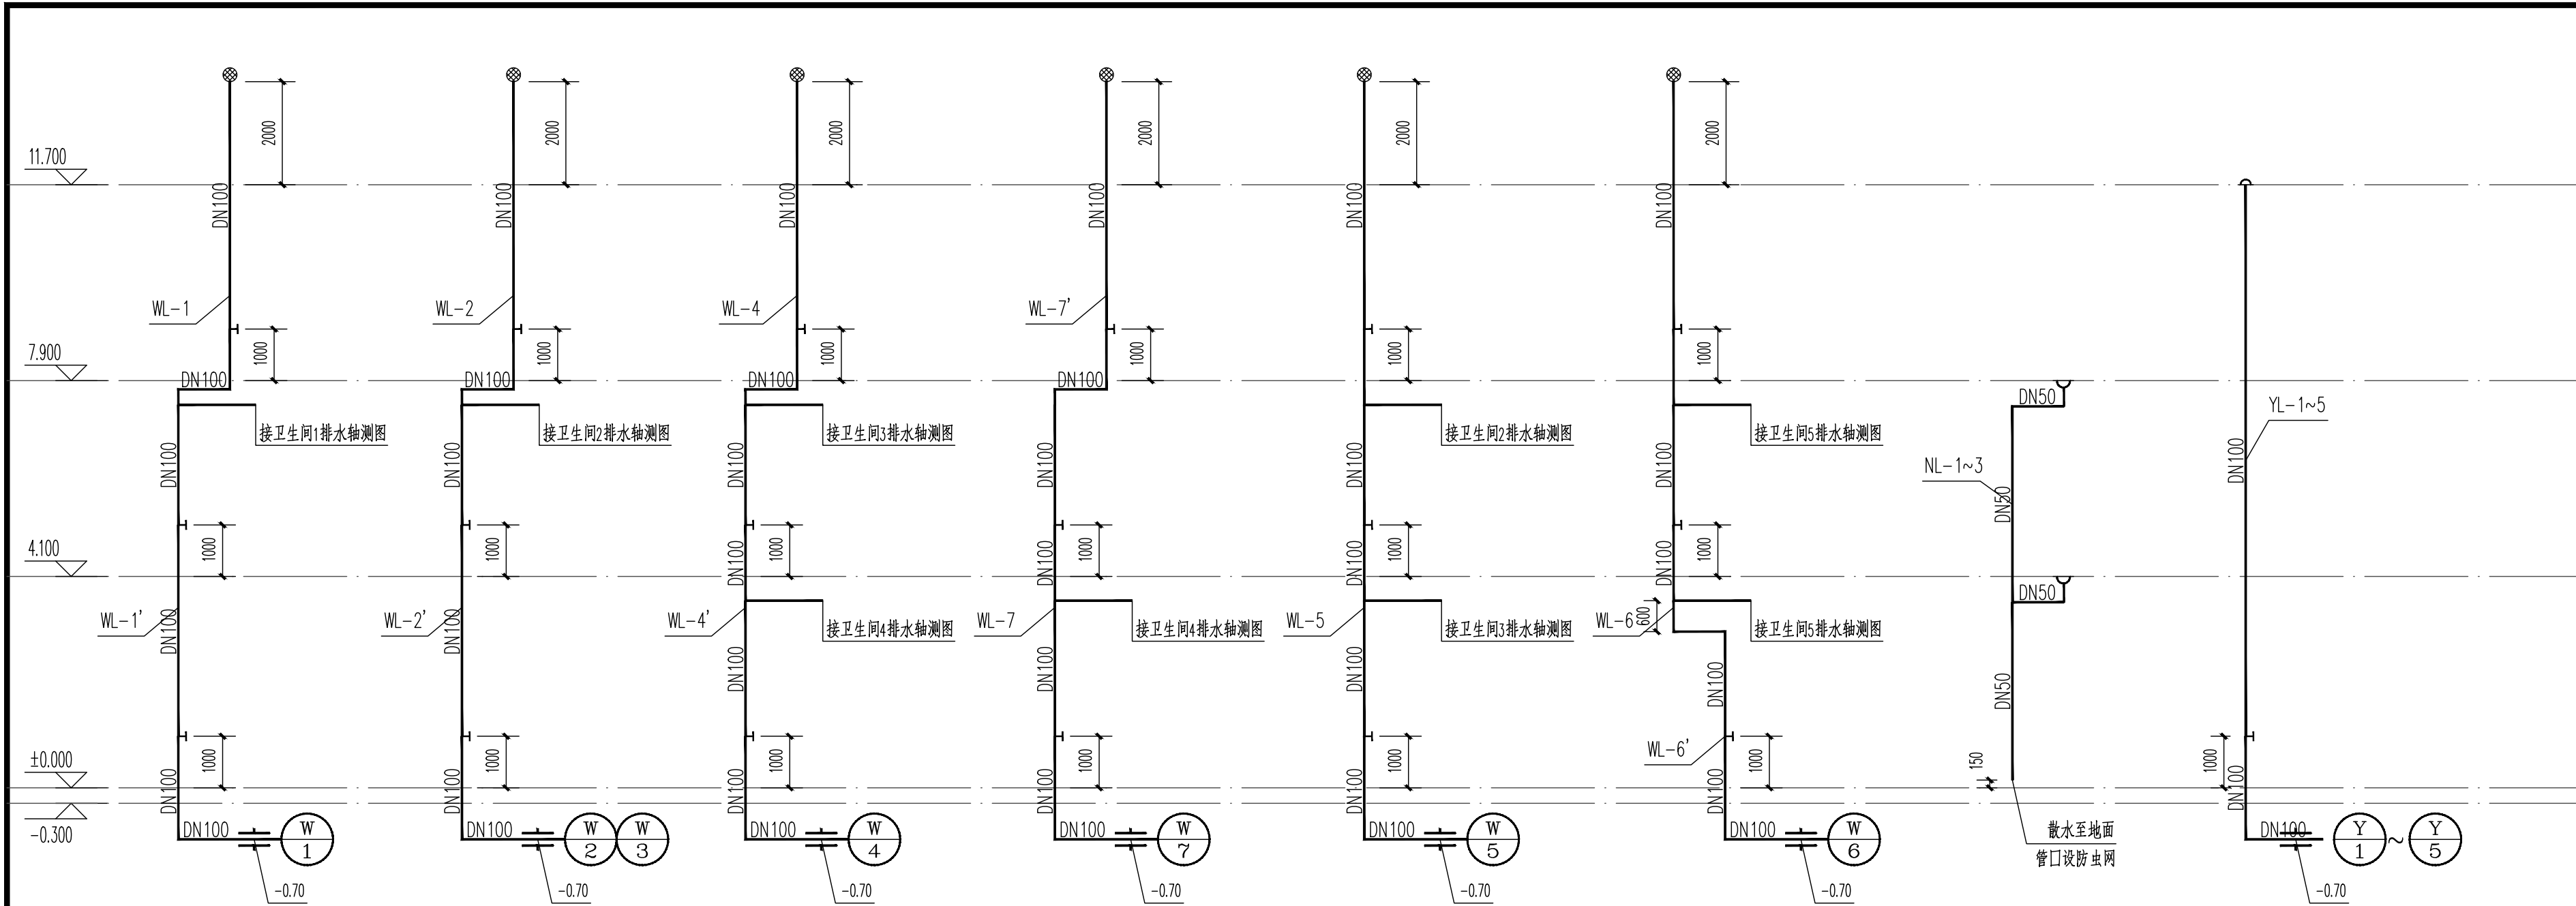

排水系统原理图

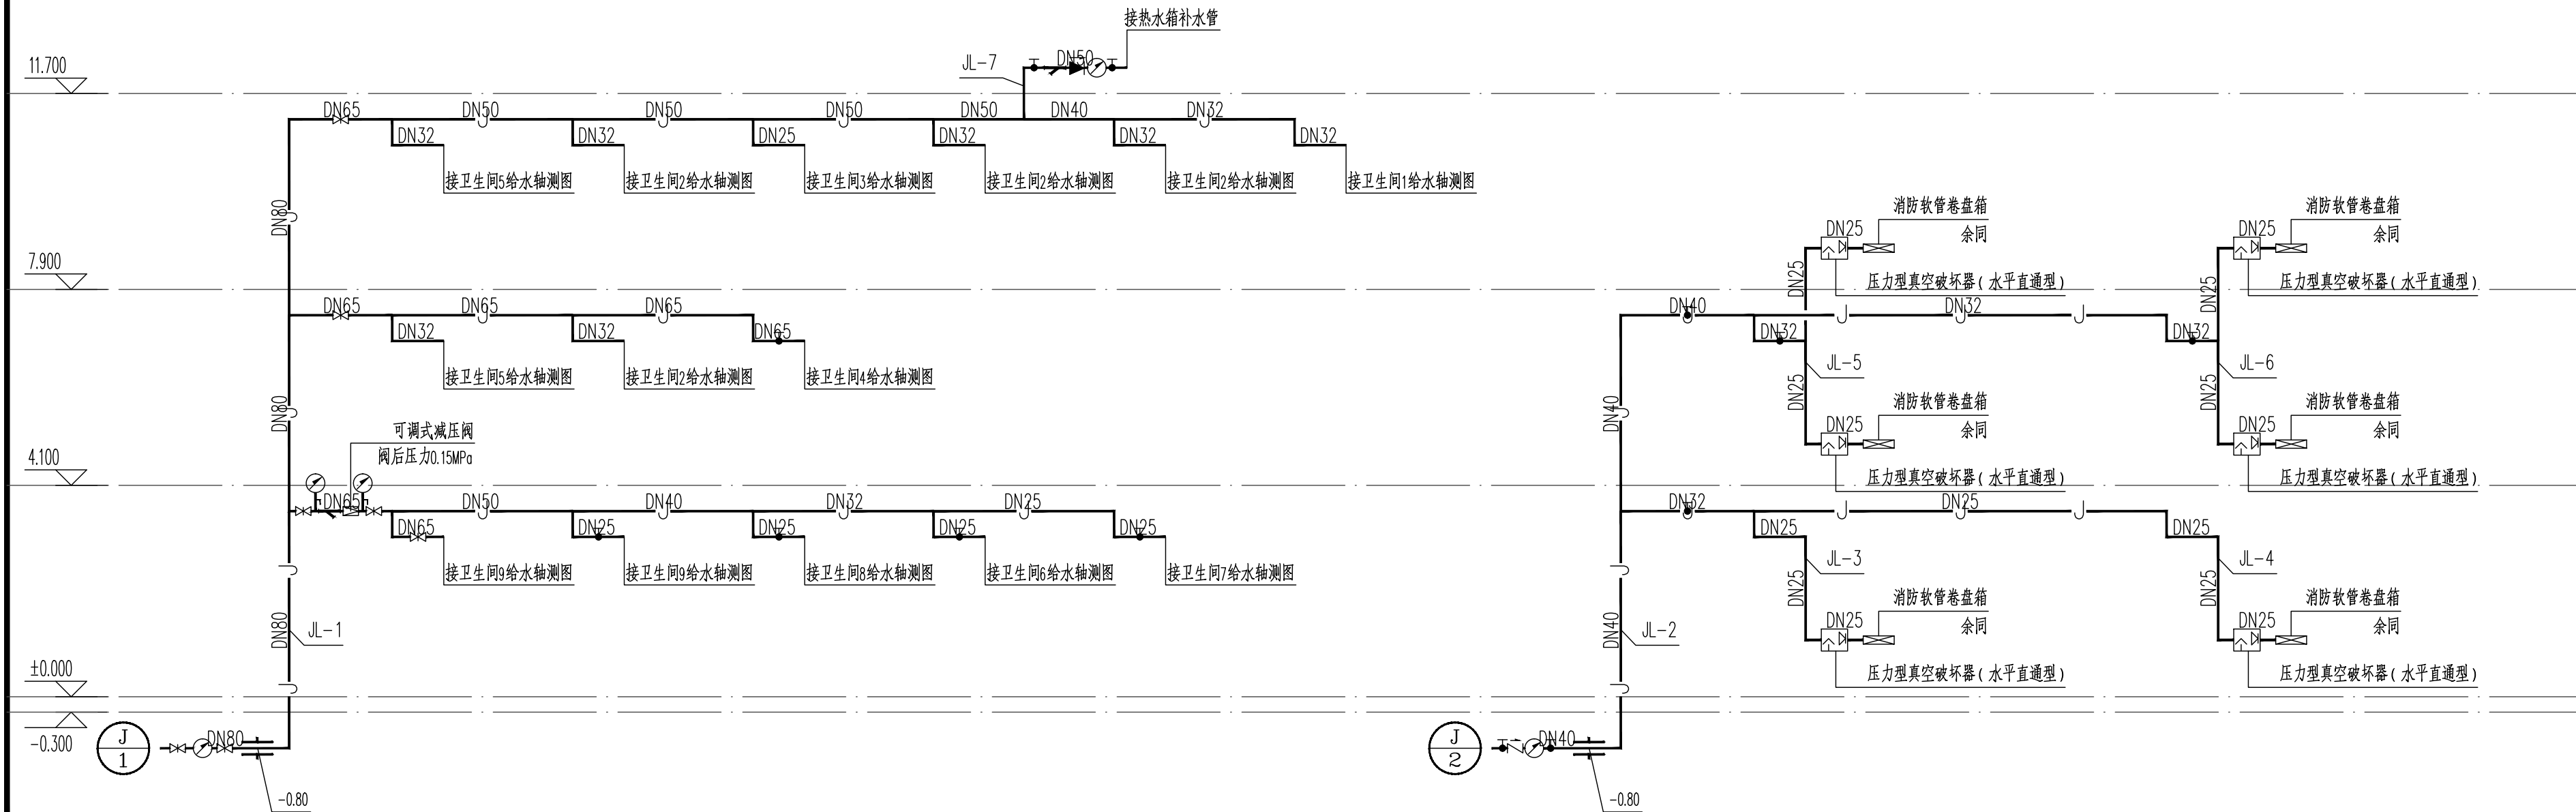

给水系统原理图

版权所有。不得复制、套用。
ALL RIGHTS RESERVED, DON'T COPIED, REPRODUCED.

中联合创
ZHONGLI JIANIEHUANG

中联合创设计有限公司
CHINA UNITED CREATIVE DESIGN CO.,LTD


■ 建筑行业（建筑工程）甲级 A122009183

会签栏 COUNTER SIGNATURE

建 筑 ARCHT.		电 气 ELEC.	
结 构 STRUCT.		暖 通 HVAC.	
给 排 水 PLUMBING			

签章区 STAMP AREA


版次 NO.	修改内容 DESCRIPTION	日期 DATE
建设单位 CLIENT 扬州市公安局江都分局		
项目名称 PROJECT 新区派出所业务用房扩建工程项目		
子项目名称 SUB-PROJECT 2#业务用房		
图纸名称 TITLE 系统原理图		
审 定 APPROVED BY	谢迎林	谢迎林
审 核 EXAMINED BY	高玉梅	高玉梅
项目负责 PROJECT CHIEF	王 涵	王 涵
专业负责 SPECIALTY CHIEF	张红旗	张红旗
校 对 CHECKED BY	吴石成	吴石成
设 计 DESIGNED BY	张红旗	张红旗
制 图 DRAWING BY		
图号 DRAWING NO. 水施-08		
业务号 JOB NO.		
出图日期 DATE 2025-08		
专 业 DISCIPLINE	给排水	设计阶段 STAGE 施工图
比 例 SCALE	见图	规 格 SIZE
条形码、二维码 BARCODE, QR CODE		

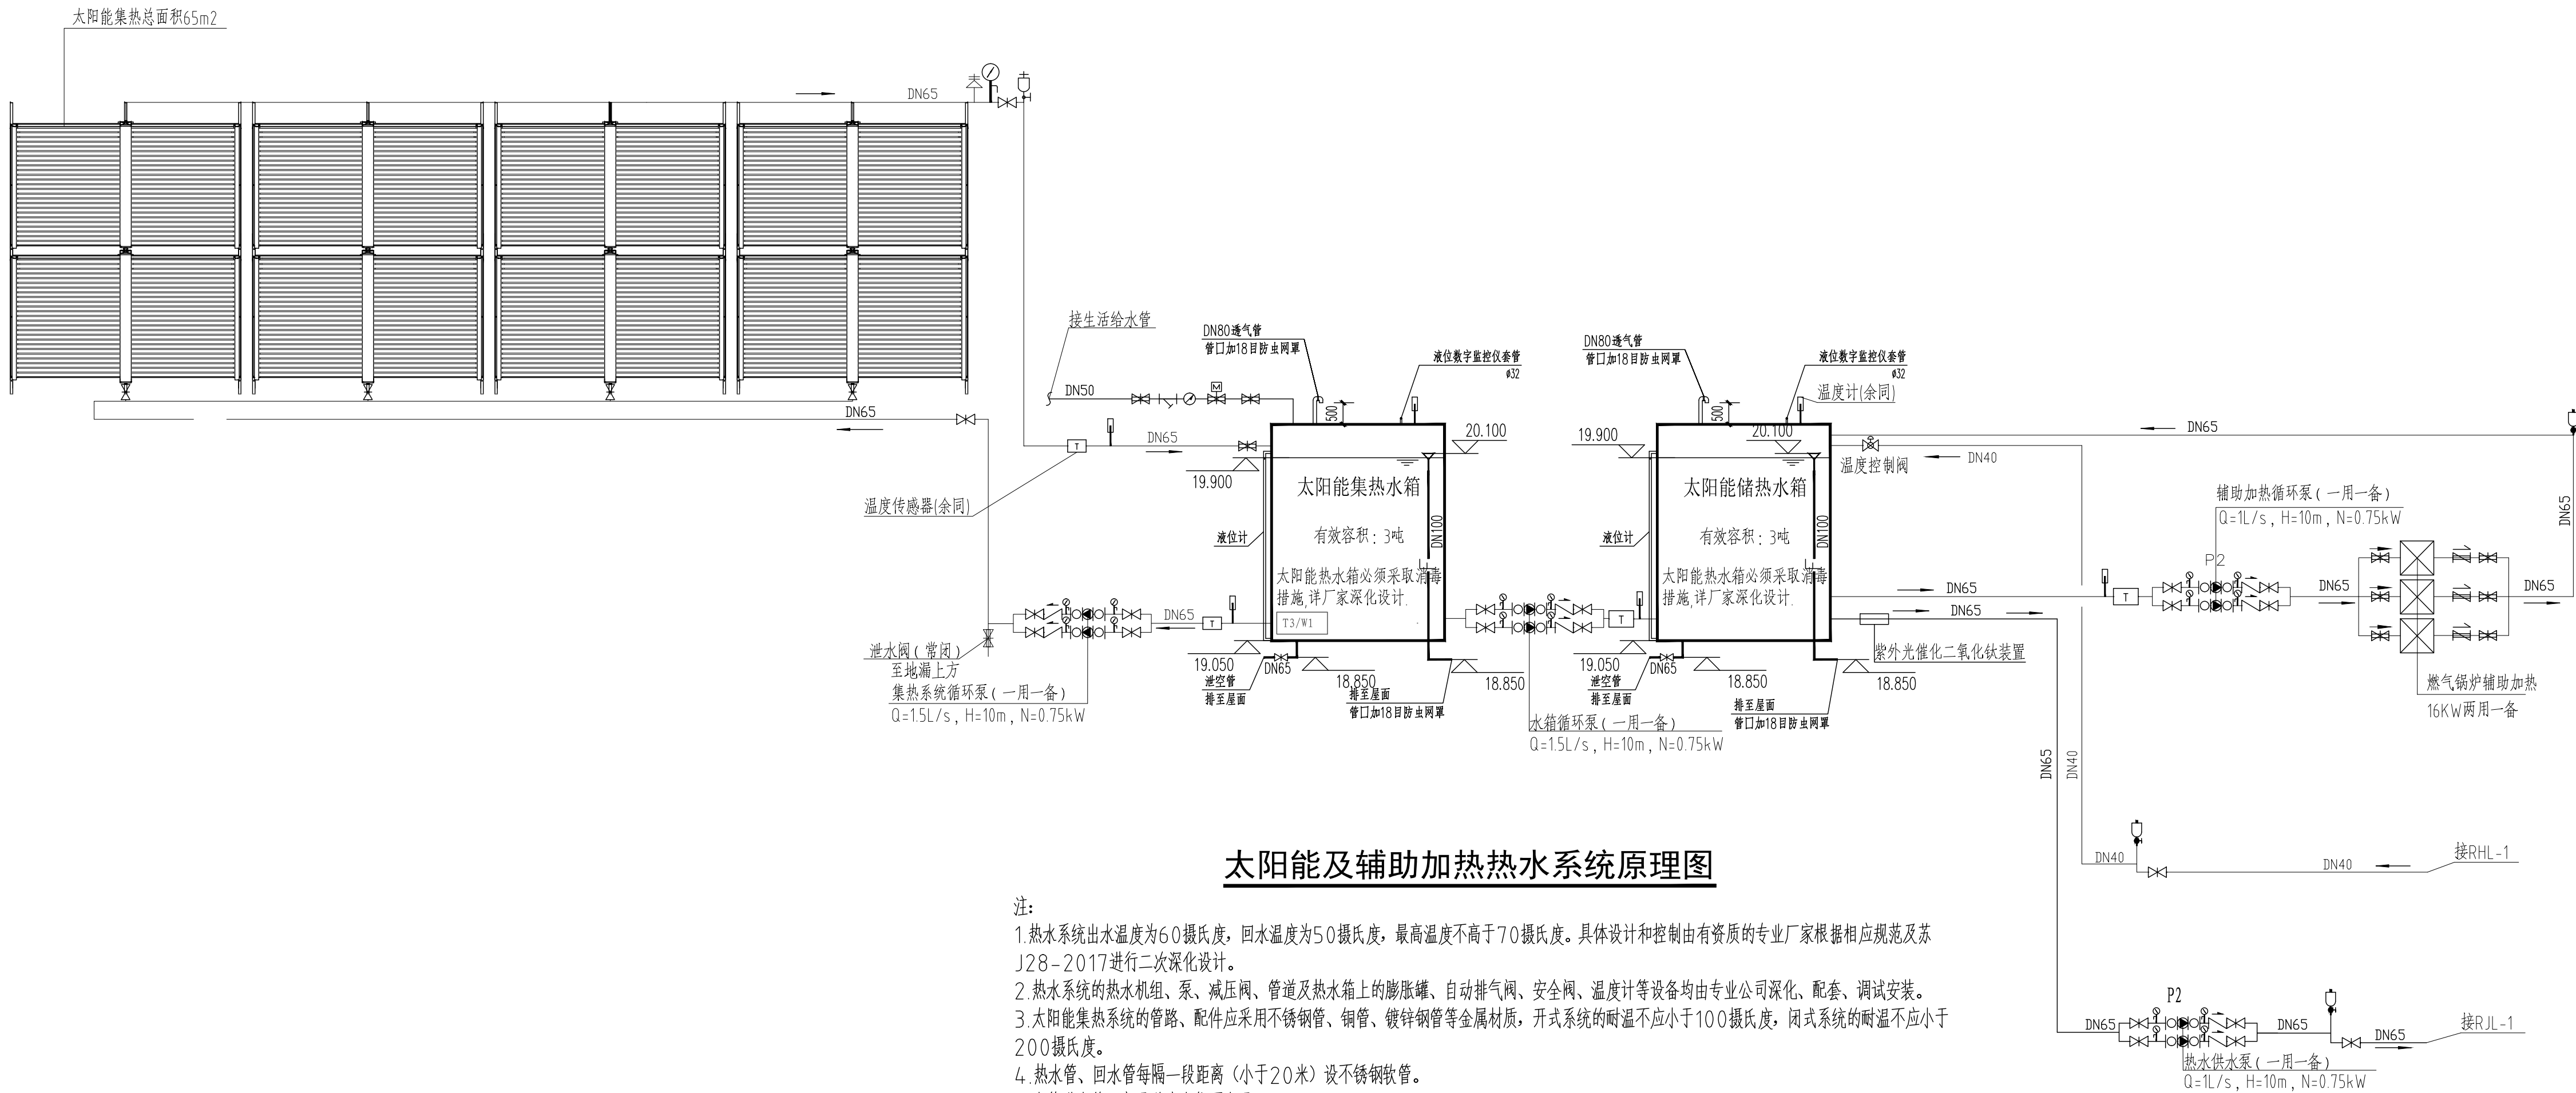

太阳能及辅助加热热水系统原理图

注:

1. 热水系统出水温度为60摄氏度, 回水温度为50摄氏度, 最高温度不高于70摄氏度。具体设计和控制由有资质的专业厂家根据相应规范及苏J28-2017进行二次深化设计。
2. 热水系统的热机组、泵、减压阀、管道及热水箱上的膨胀罐、自动排气阀、安全阀、温度计等设备均由专业公司深化、配套、调试安装。
3. 太阳能集热系统的管路、配件应采用不锈钢管、铜管、镀锌钢管等金属材料, 开式系统的耐温不应小于100摄氏度, 闭式系统的耐温不应小于200摄氏度。
4. 热水管、回水管每隔一段距离(小于20米)设不锈钢软管。
5. 水箱进水管口高于溢流水位不小于200mm。
6. 太阳能热水箱采取消毒措施。
7. 热水系统保温由厂家二次设计。
8. 屋面给水泵应采用下列减震防噪措施: 1)应选用低噪声水泵机组; 2)吸水管和出水管上应设置减振装置; 3)水泵机组的基础应设置减振装置; 4)管道支架、吊架和管道穿墙、楼板处, 应采取防止固体传声措施。5)必要时, 泵房的墙壁和天花应采取隔音吸音处理。
9. 热水箱设溢流报警装置, 水位等于溢流水位时报警, 报警信号送至物业值班室, 并与进水阀门自动联动关闭。

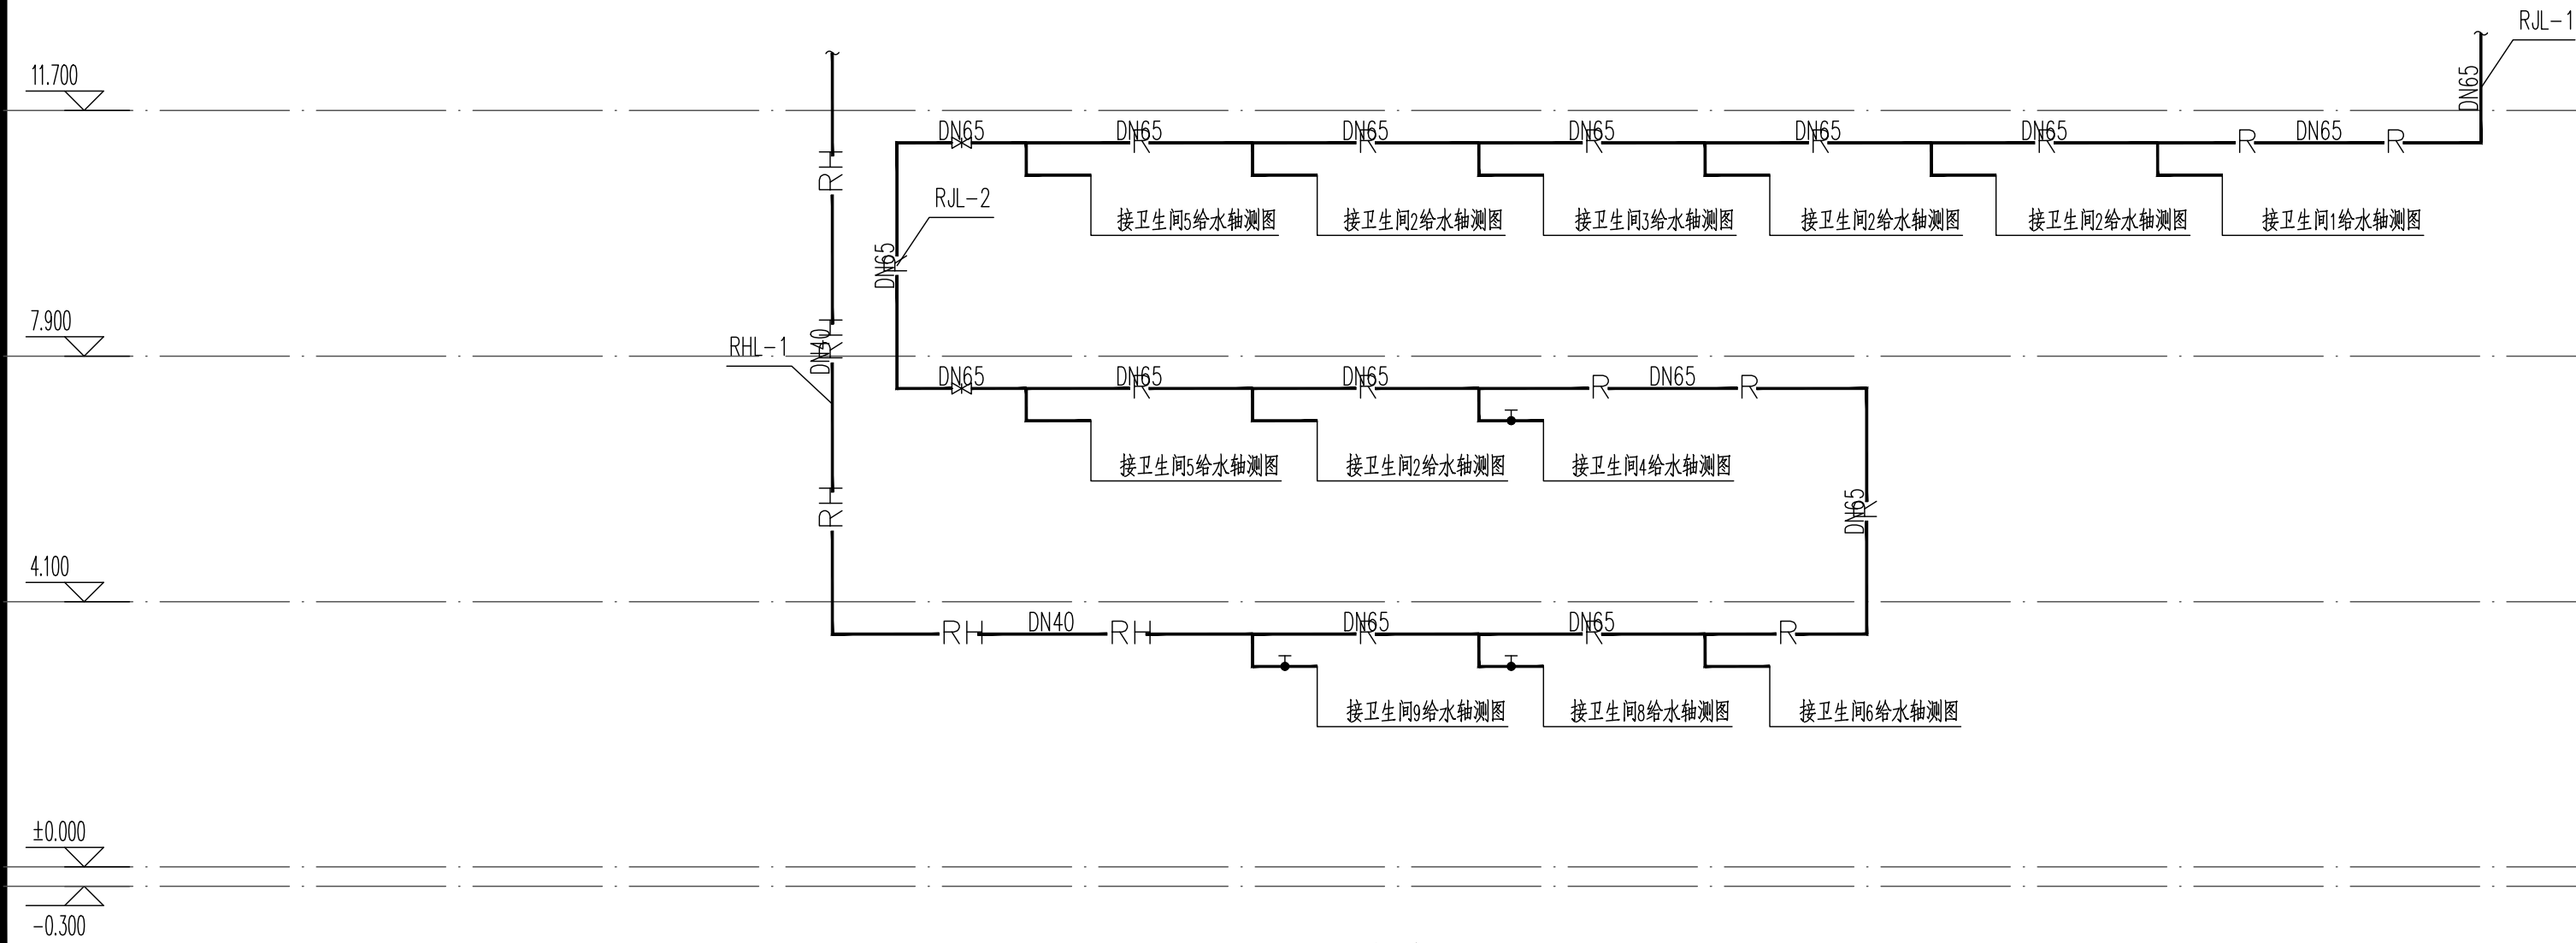

热水系统原理图

版权所有。不得复制、套用。
ALL RIGHTS RESERVED, DON'T COPY, REPRODUCE.

中联合创
ZHONGLIANHECHUANG


中联合创设计有限公司
CHINA UNITED CREATIVE DESIGN CO.,LTD

■ 建筑行业（建筑工程）甲级 A122009183


会签栏 COUNTER SIGNATURE		
建 筑 ARCHT.	电 气 ELEC.	
结 构 STRUCT.	暖 通 HVAC.	
给 排 水 PLUMBING		

签章区 STAMP AREA


版次 NO.	修改内容 DESCRIPTION	日期 DATE
建设单位 CLIENT 扬州市公安局江都分局		
项目名称 PROJECT 新区派出所业务用房扩建工程项目		
子项目名称 SUB-PROJECT 2#业务用房		
图纸名称 TITLE 热水系统原理图		
审 定 APPROVED BY	谢迎林	谢迎林
审 核 EXAMINED BY	高玉梅	高玉梅
项目负责 PROJECT CHIEF	王 涵	王 涵
专业负责 SPECIALTY CHIEF	张红旗	张红旗
校 对 CHECKED BY	吴石成	吴石成
设 计 DESIGNED BY	张红旗	张红旗
制 图 DRAWING BY		
图号 DRAWING NO. 水施-09		
业务号 JOB NO.		
出图日期 DATE 2025-08		
专 业 DISCIPLINE	给排水	设计阶段 STAGE
比 例 SCALE	见图	施 工 图 规 格
条形码、二维码 BARCODE, QR CODE		

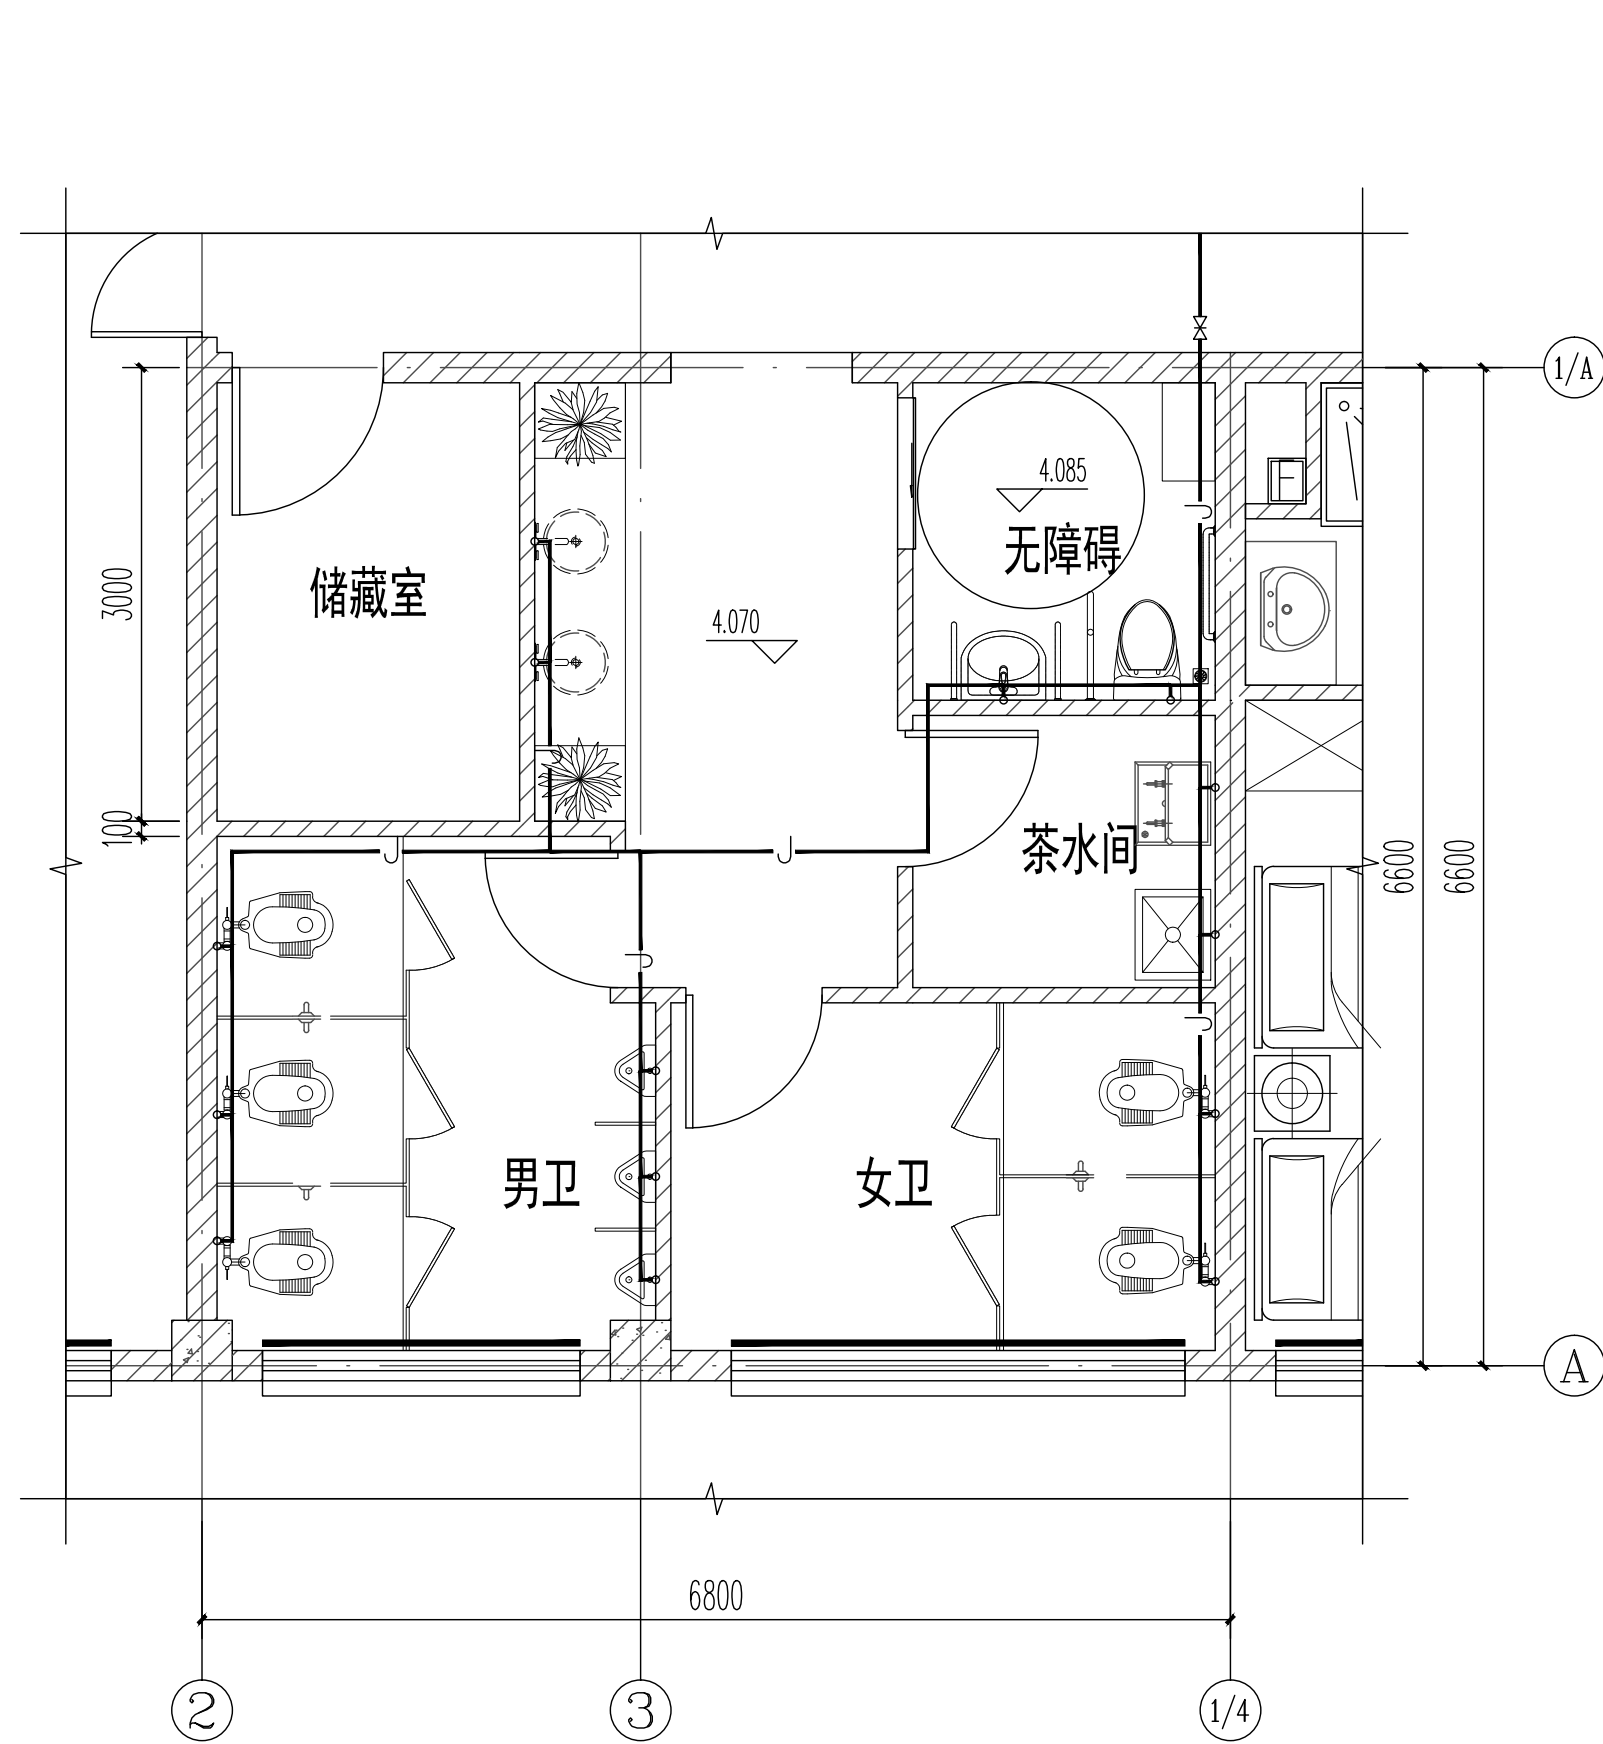


卫生间4给水平面图 1:50

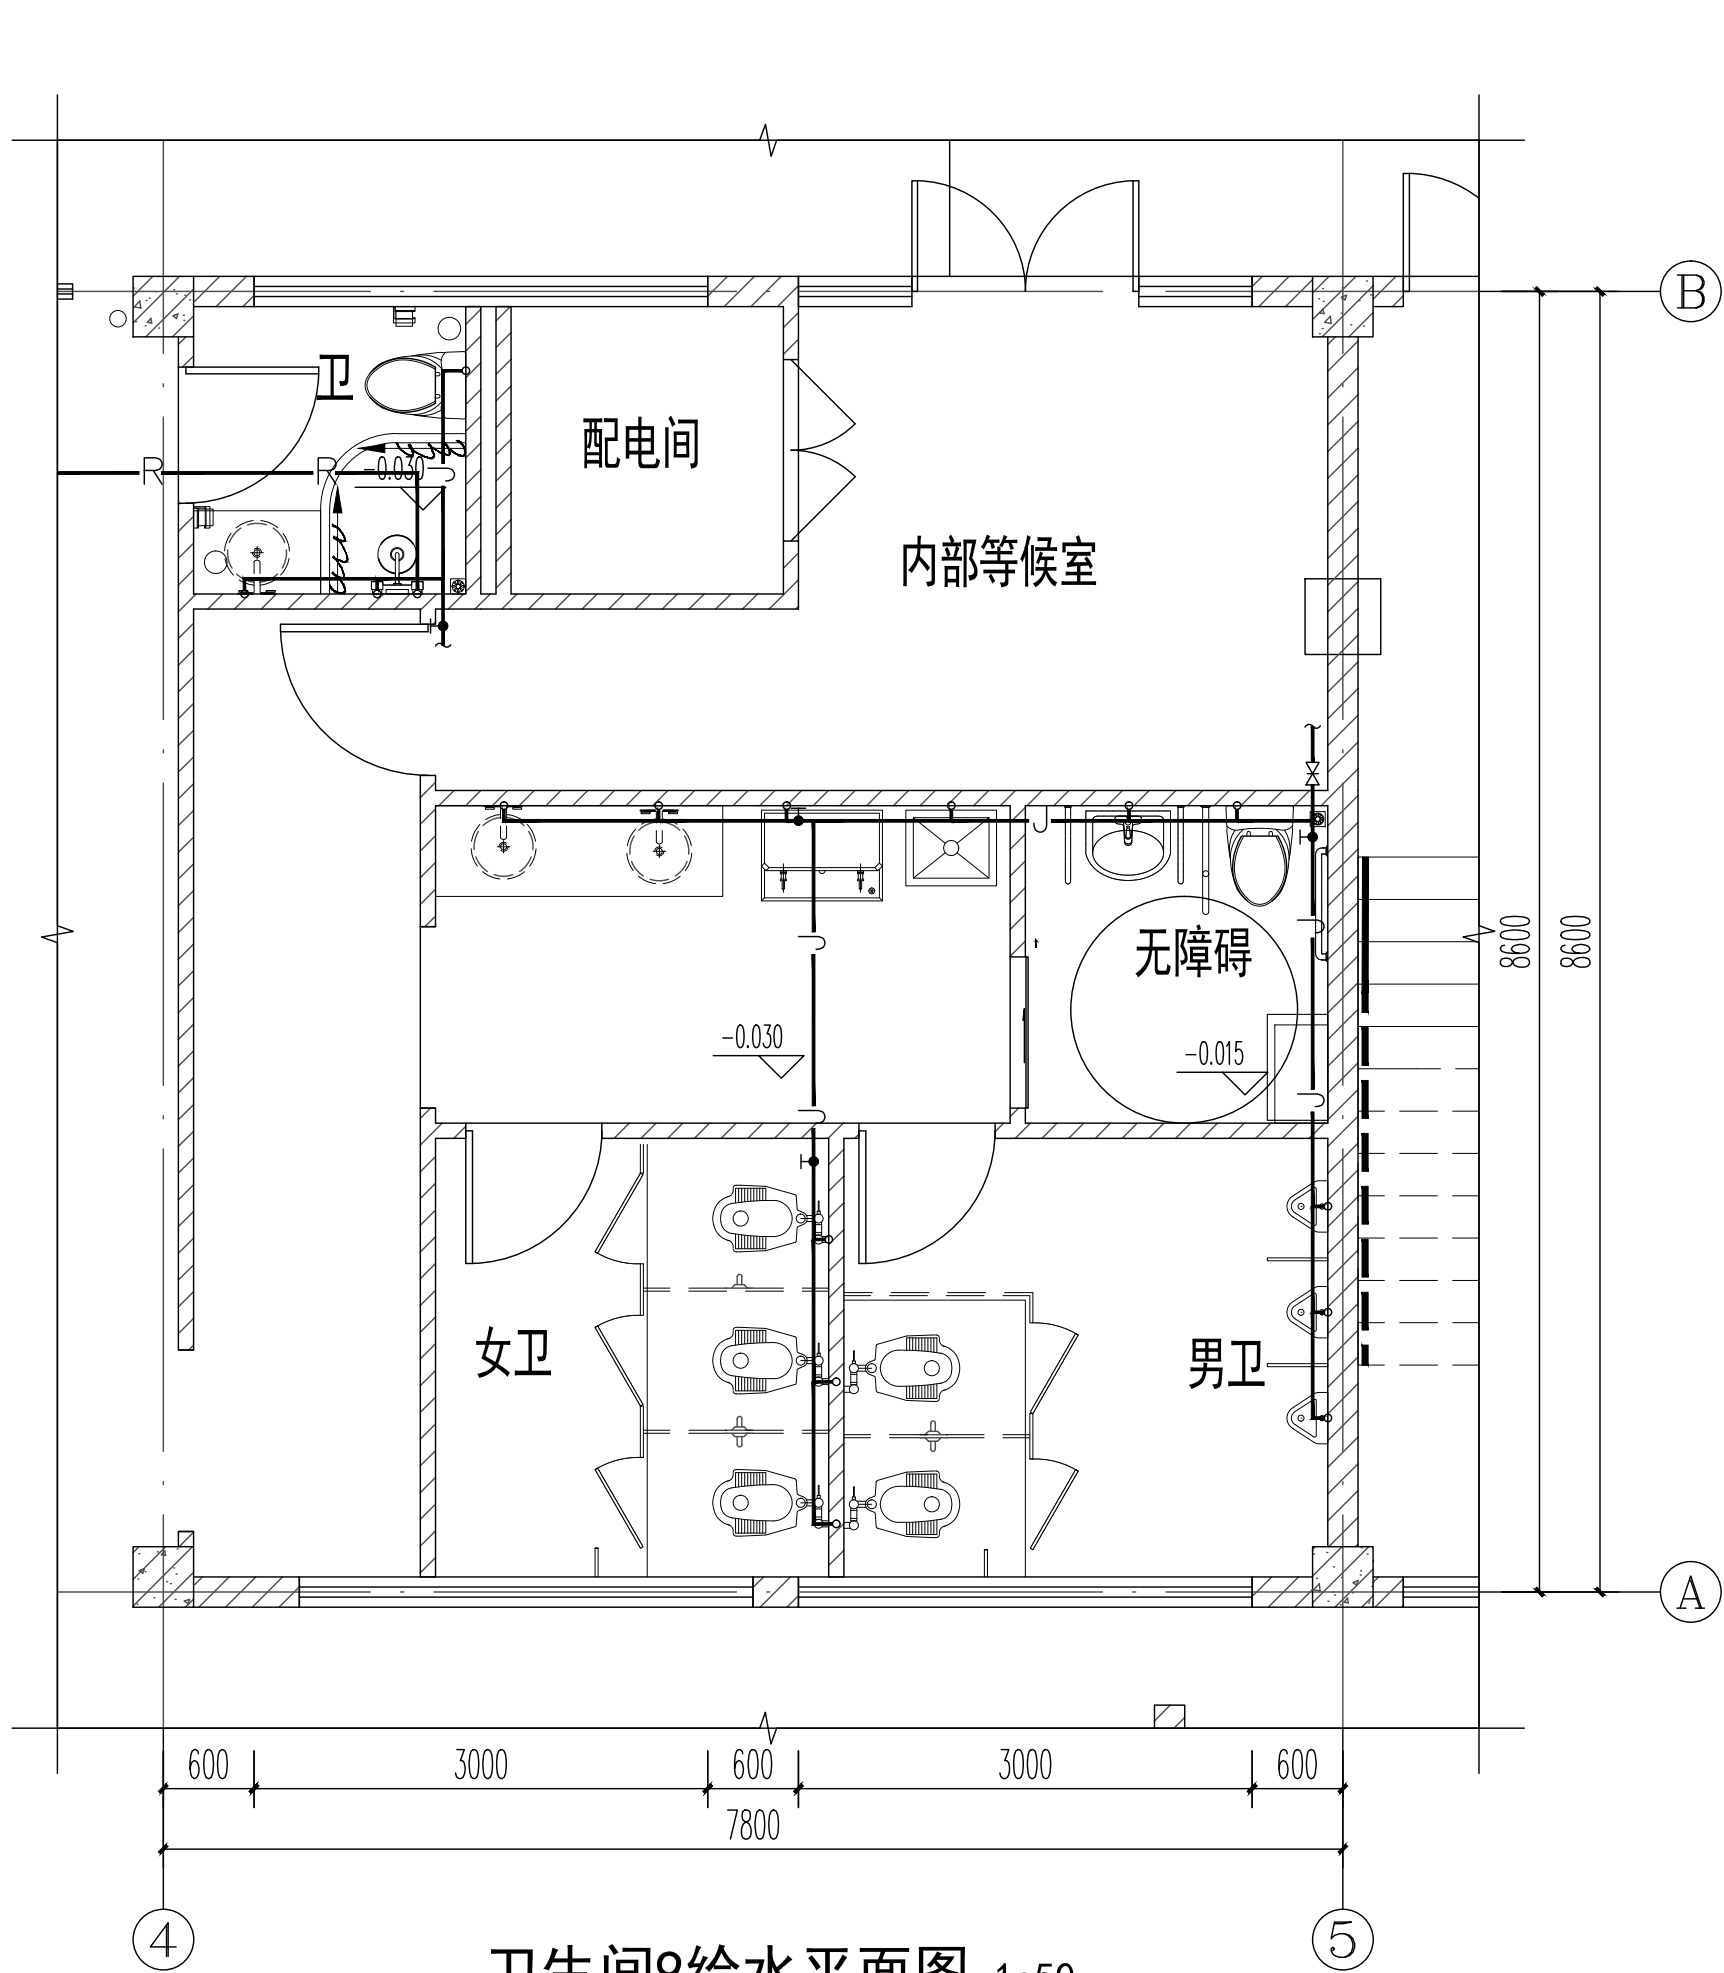


卫生间9给水平面图 1:50

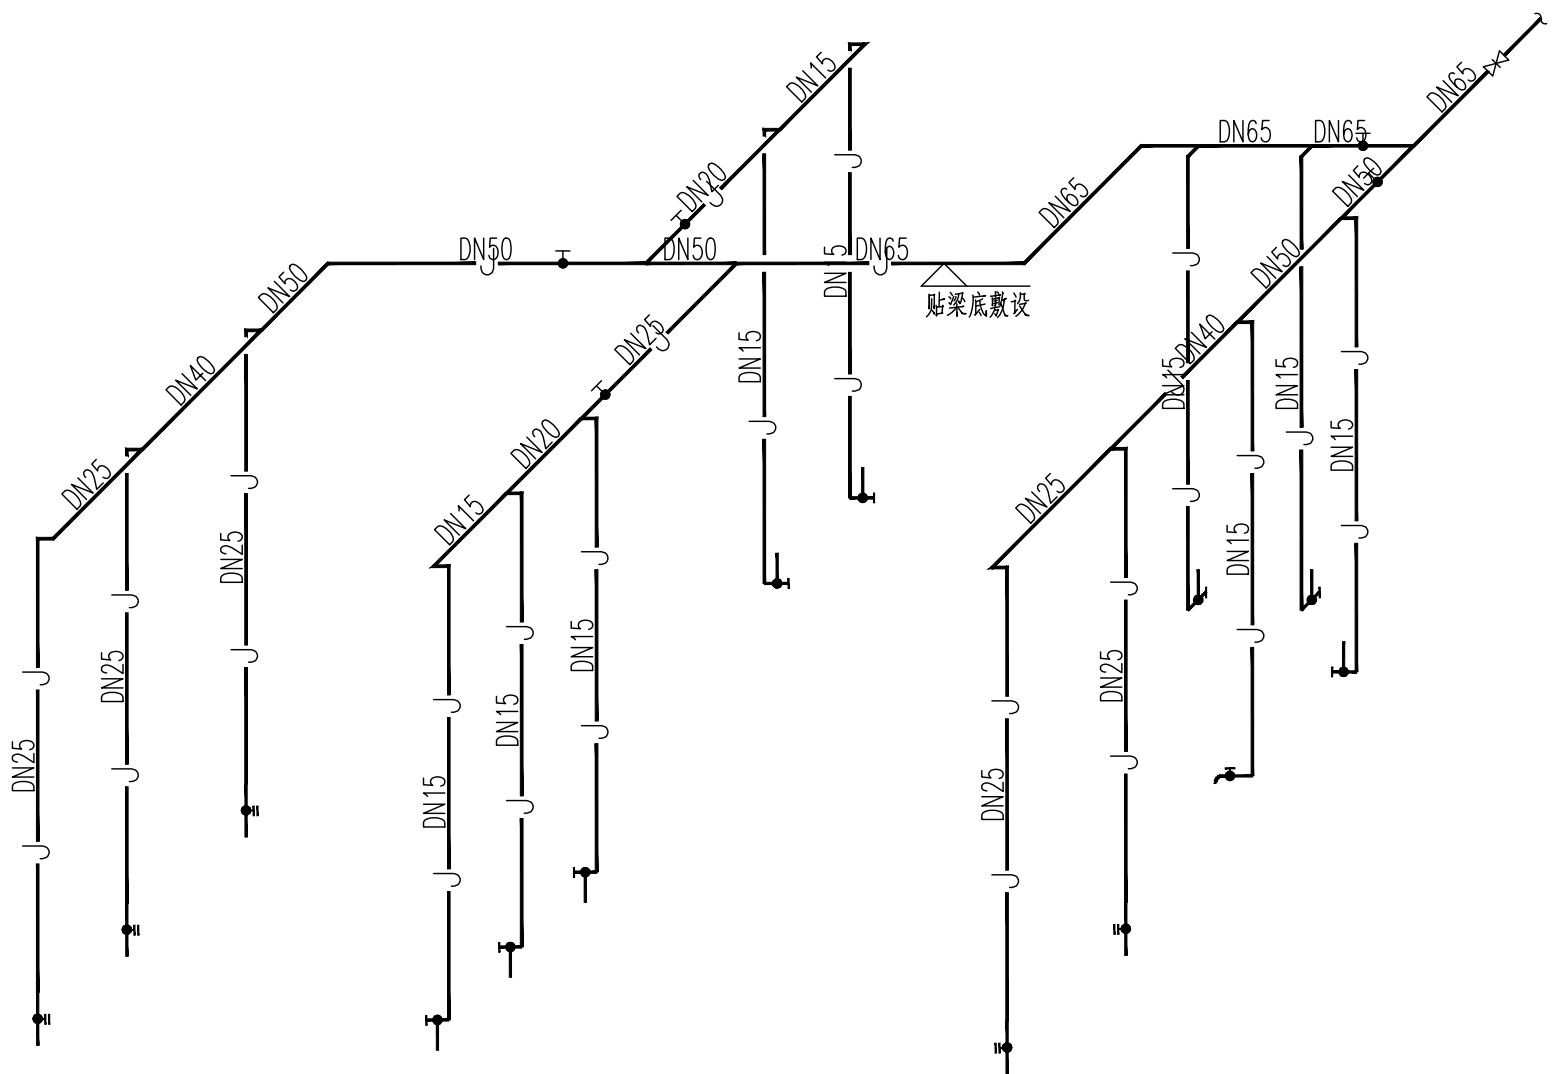


卫生间4给水轴测图

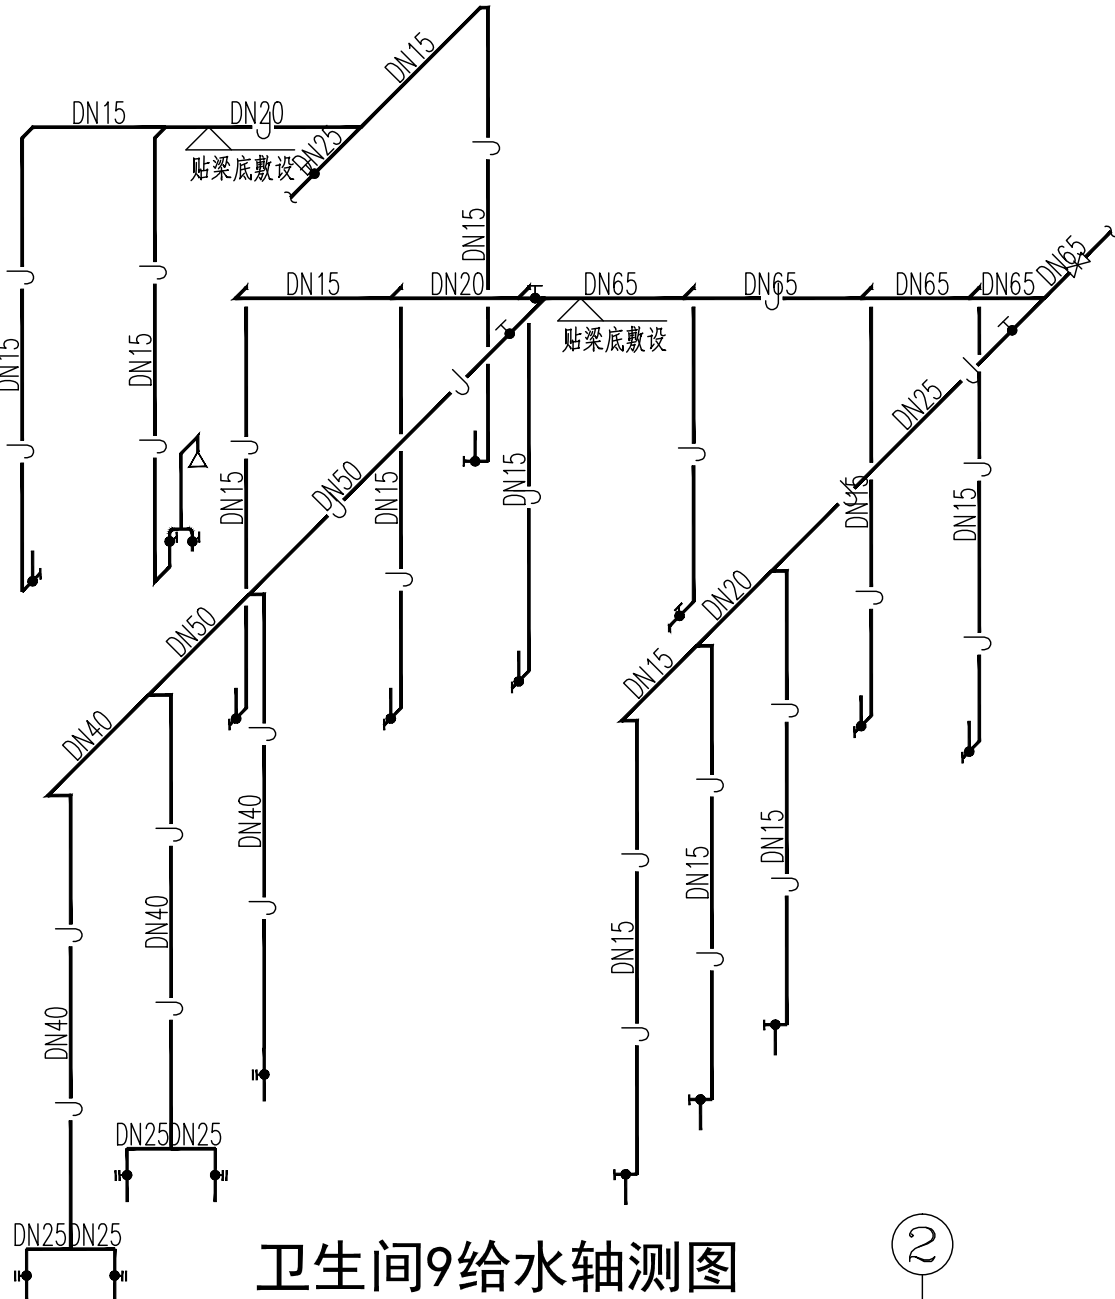


卫生间9给水轴测图

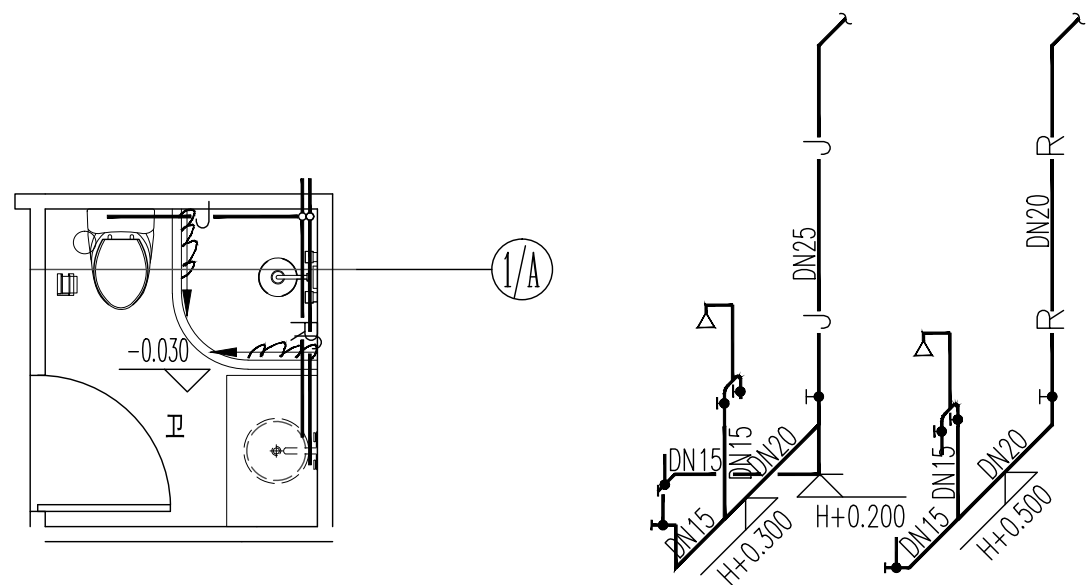


卫生间8给水平面图 1:50 卫生间8给水轴测图

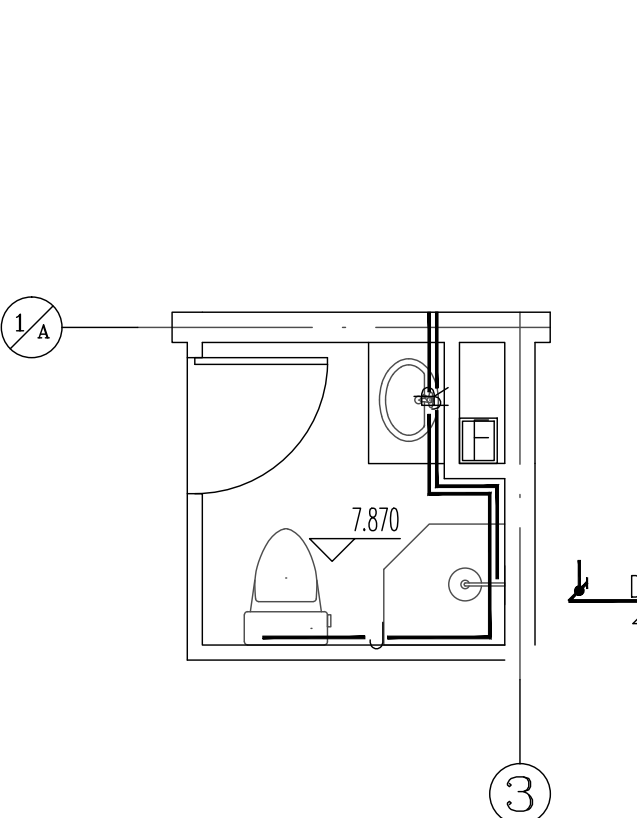


卫生间3给水平面图 1:50

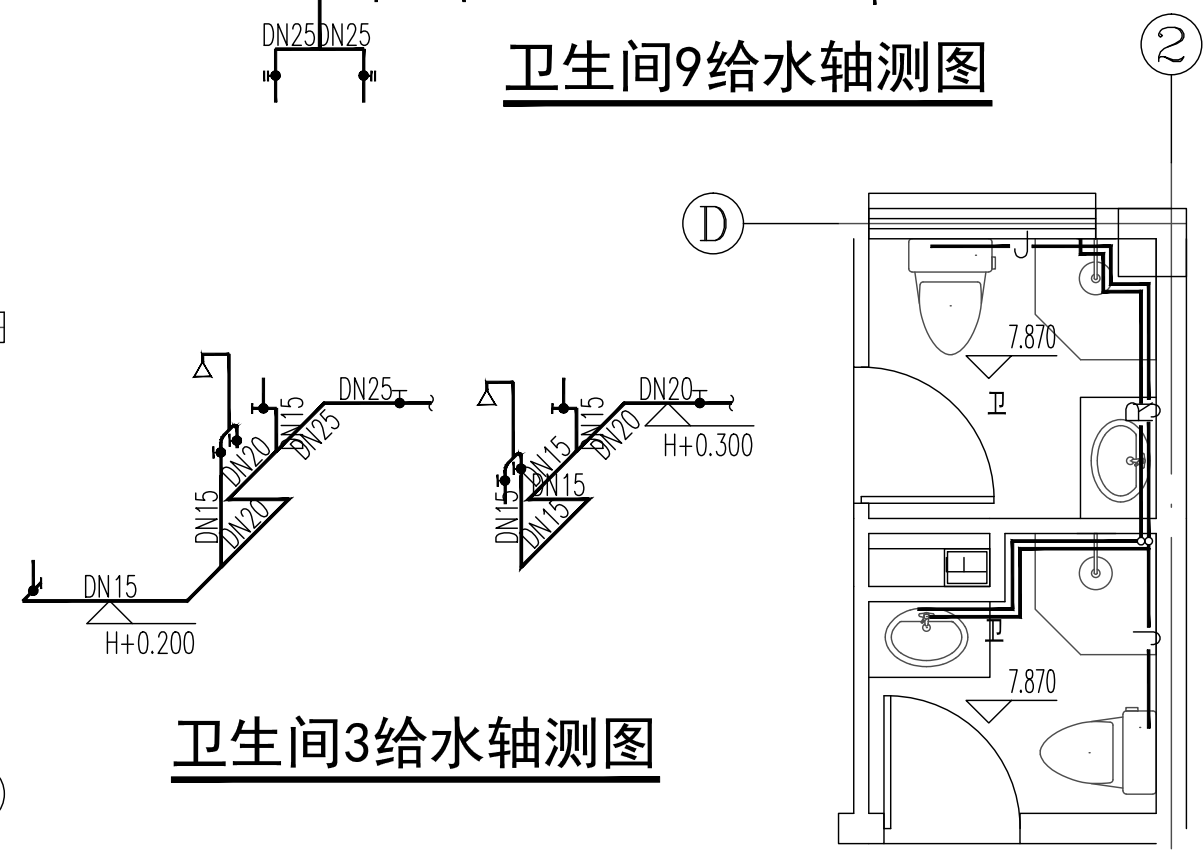


卫生间1给水平面图 1:50

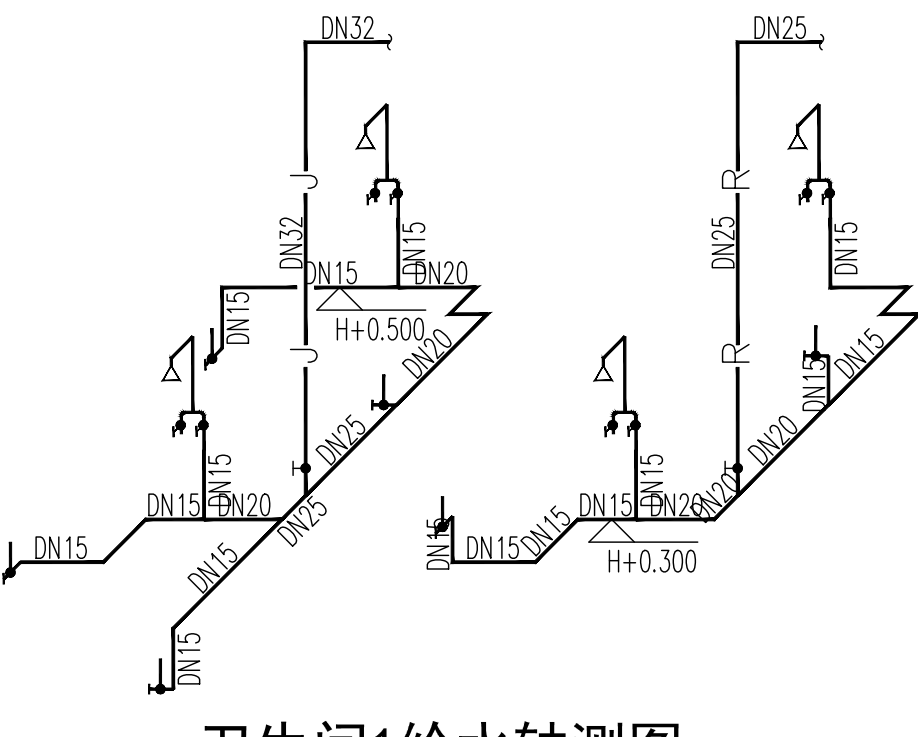


卫生间1给水轴测图

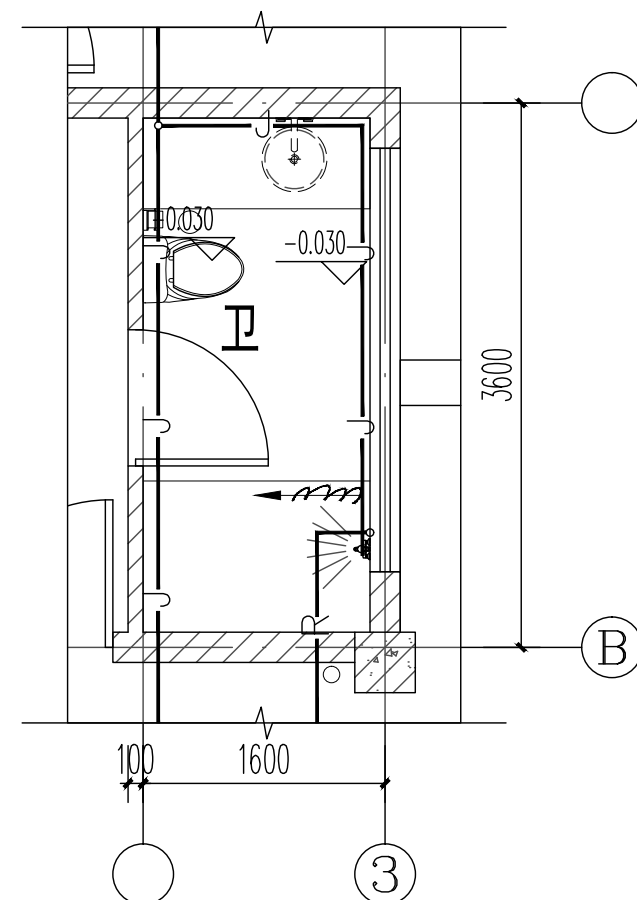


卫生间6给水平面图 1:50

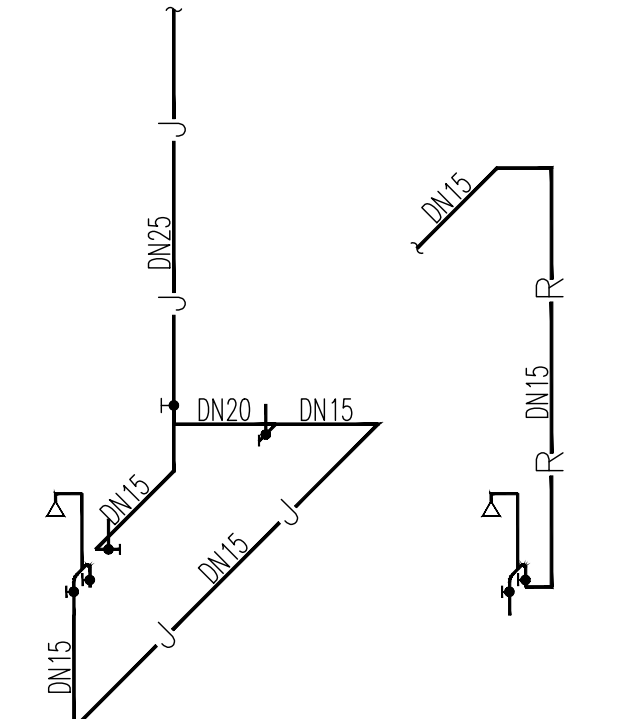


卫生间6给水轴测图

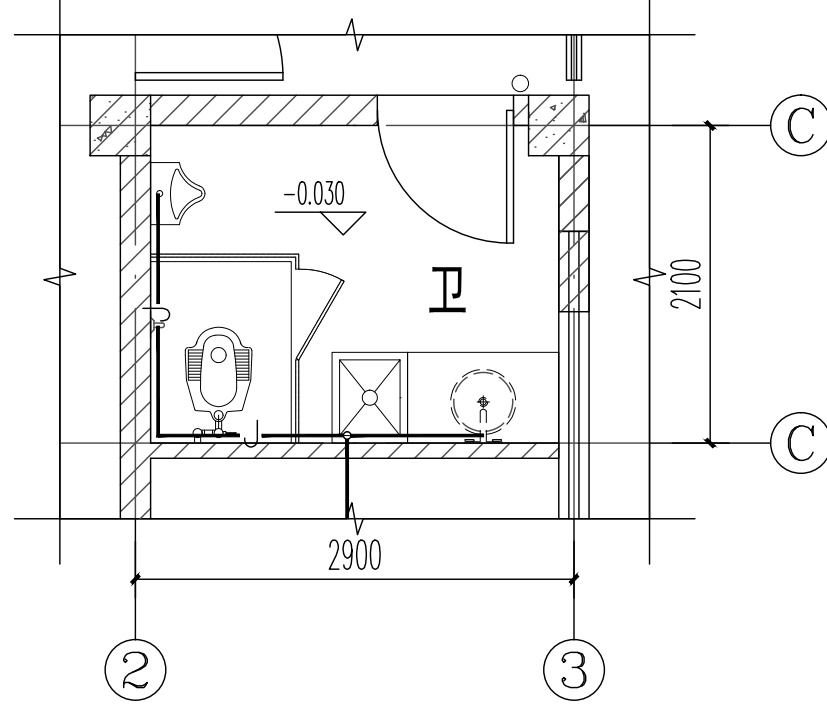


卫生间7给水平面图 1:50

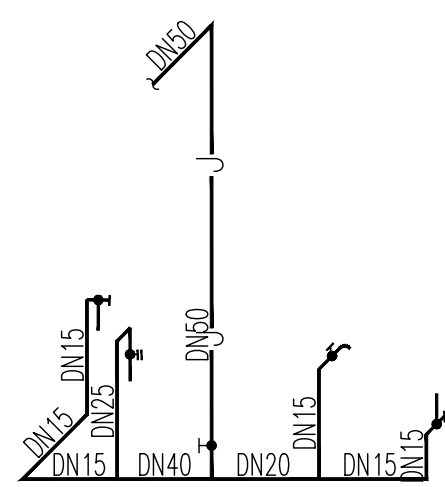


卫生间7给水轴测图

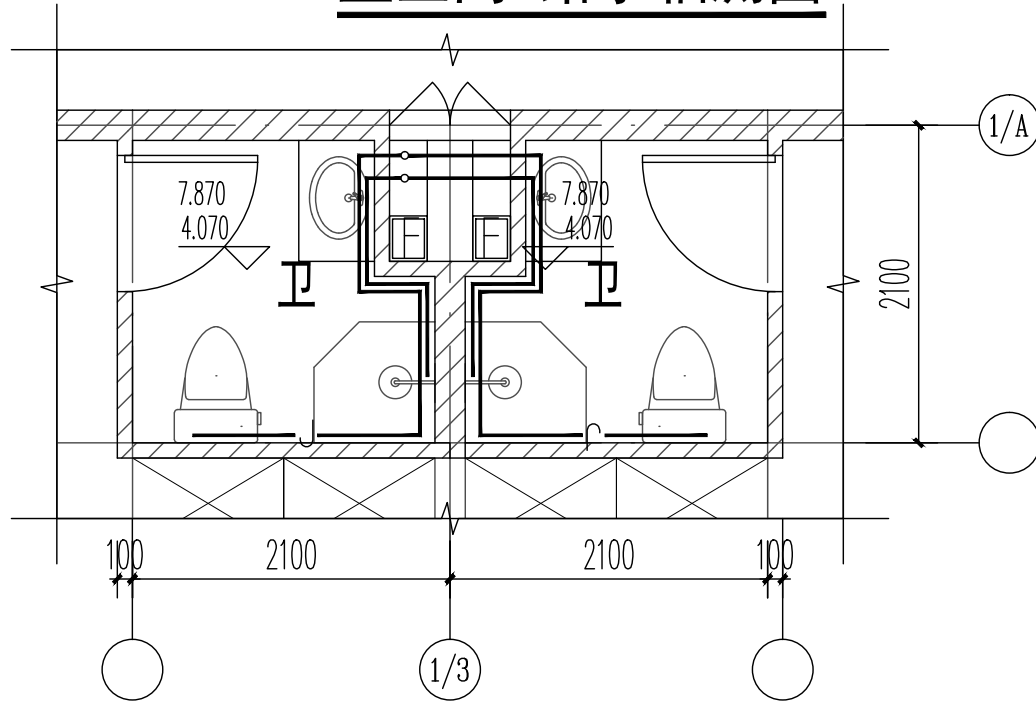

卫生间2给水平面图 1:50

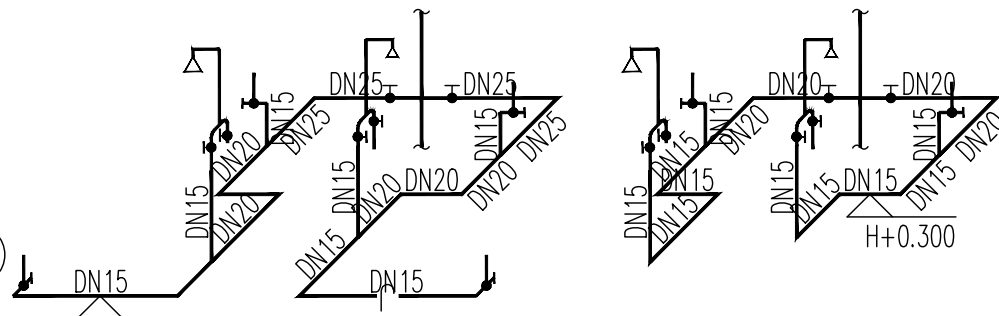

卫生间2给水轴测图

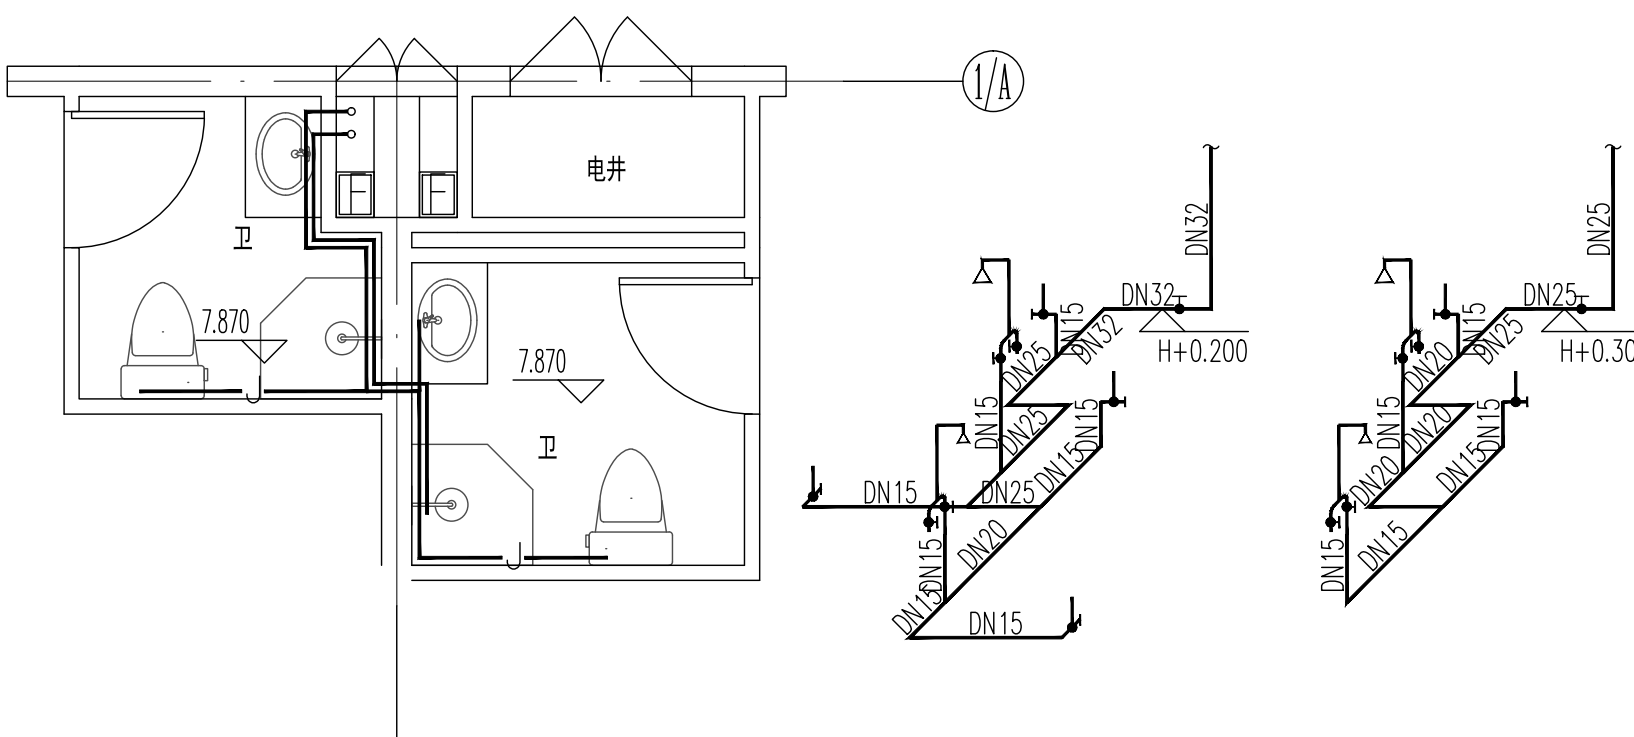

卫生间5给水平面图 1:50

卫生间5给水轴测图

- 卫生设施要求:
- 无障碍坐便器水箱控制装置应位于易于触及的位置, 应可自动操作或单手操作。
 - 无障碍洗脸盆出水龙头应采用杠杆式水龙头或感应式自动出水方式。
 - 地漏采用铸铁直通式地漏(无密封)。
 - 采用自带存水弯蹲便器、坐便器、小便器。
 - 除厕卫外其余公共卫生间洗手盆水嘴应采用非接触式或延时自闭式水嘴。
 - 洗脸池及蹲便器附近的地漏采用带闸无水封地漏。

卫生洁具给水安装高度对照表	
卫生洁具名称	给水管距地安装高度 (mm)
洗手盆	500
洗脸池	1000
座便器	150
小便器	1150
蹲便器	880
淋浴器	1000

版权所有, 不得转载, 盗用。
ALL RIGHTS RESERVED, DON'T COPIED, REPRODUCED.


中联合创
ZHONGLIANHECHUANG

中联合创设计有限公司
CHINA UNITED CREATIVE DESIGN CO., LTD.


■ 建筑行业 (建筑工程) 甲级 A122009183

会签栏 COUNTER SIGNATURE		
建 筑 ARCHI.	电 气 ELEC.	
结 构 STRUCT.	暖 通 HVAC.	
给 排 水 PLUMBING		
签字区 STAMP AREA		

版次 NO.	修改内容 DESCRIPTION	日期 DATE
建设单位 CLIENT 扬州市公安局江都分局		
项目名称 PROJECT 新区派出所业务用房扩建工程项目		
子项目名称 SUB-PROJECT 2#业务用房		
图纸名称 TITLE 卫生间给水平面图及轴测图		
审 定 APPROVED BY	谢迎林	谢迎林
审 核 EXAMINED BY	高玉梅	高玉梅
项目负责 PROJECT CHIEF	王 涵	王 涵
专业负责 SPECIALITY CHIEF	张红旗	张红旗
校 对 CHECKED BY	吴石成	吴石成
设 计 DESIGNED BY	张红旗	张红旗
制 图 DRAWING BY		
图号 DRAWING NO. 水施-10		
业务号 JOB NO.		
出图日期 DATE 2025-08		
专 业 DISCIPLINE	给排水	设计阶段 STAGE
比 例 SCALE	见 图	施 工 图
条形码, 二维码 BARCODE, QR CODE		

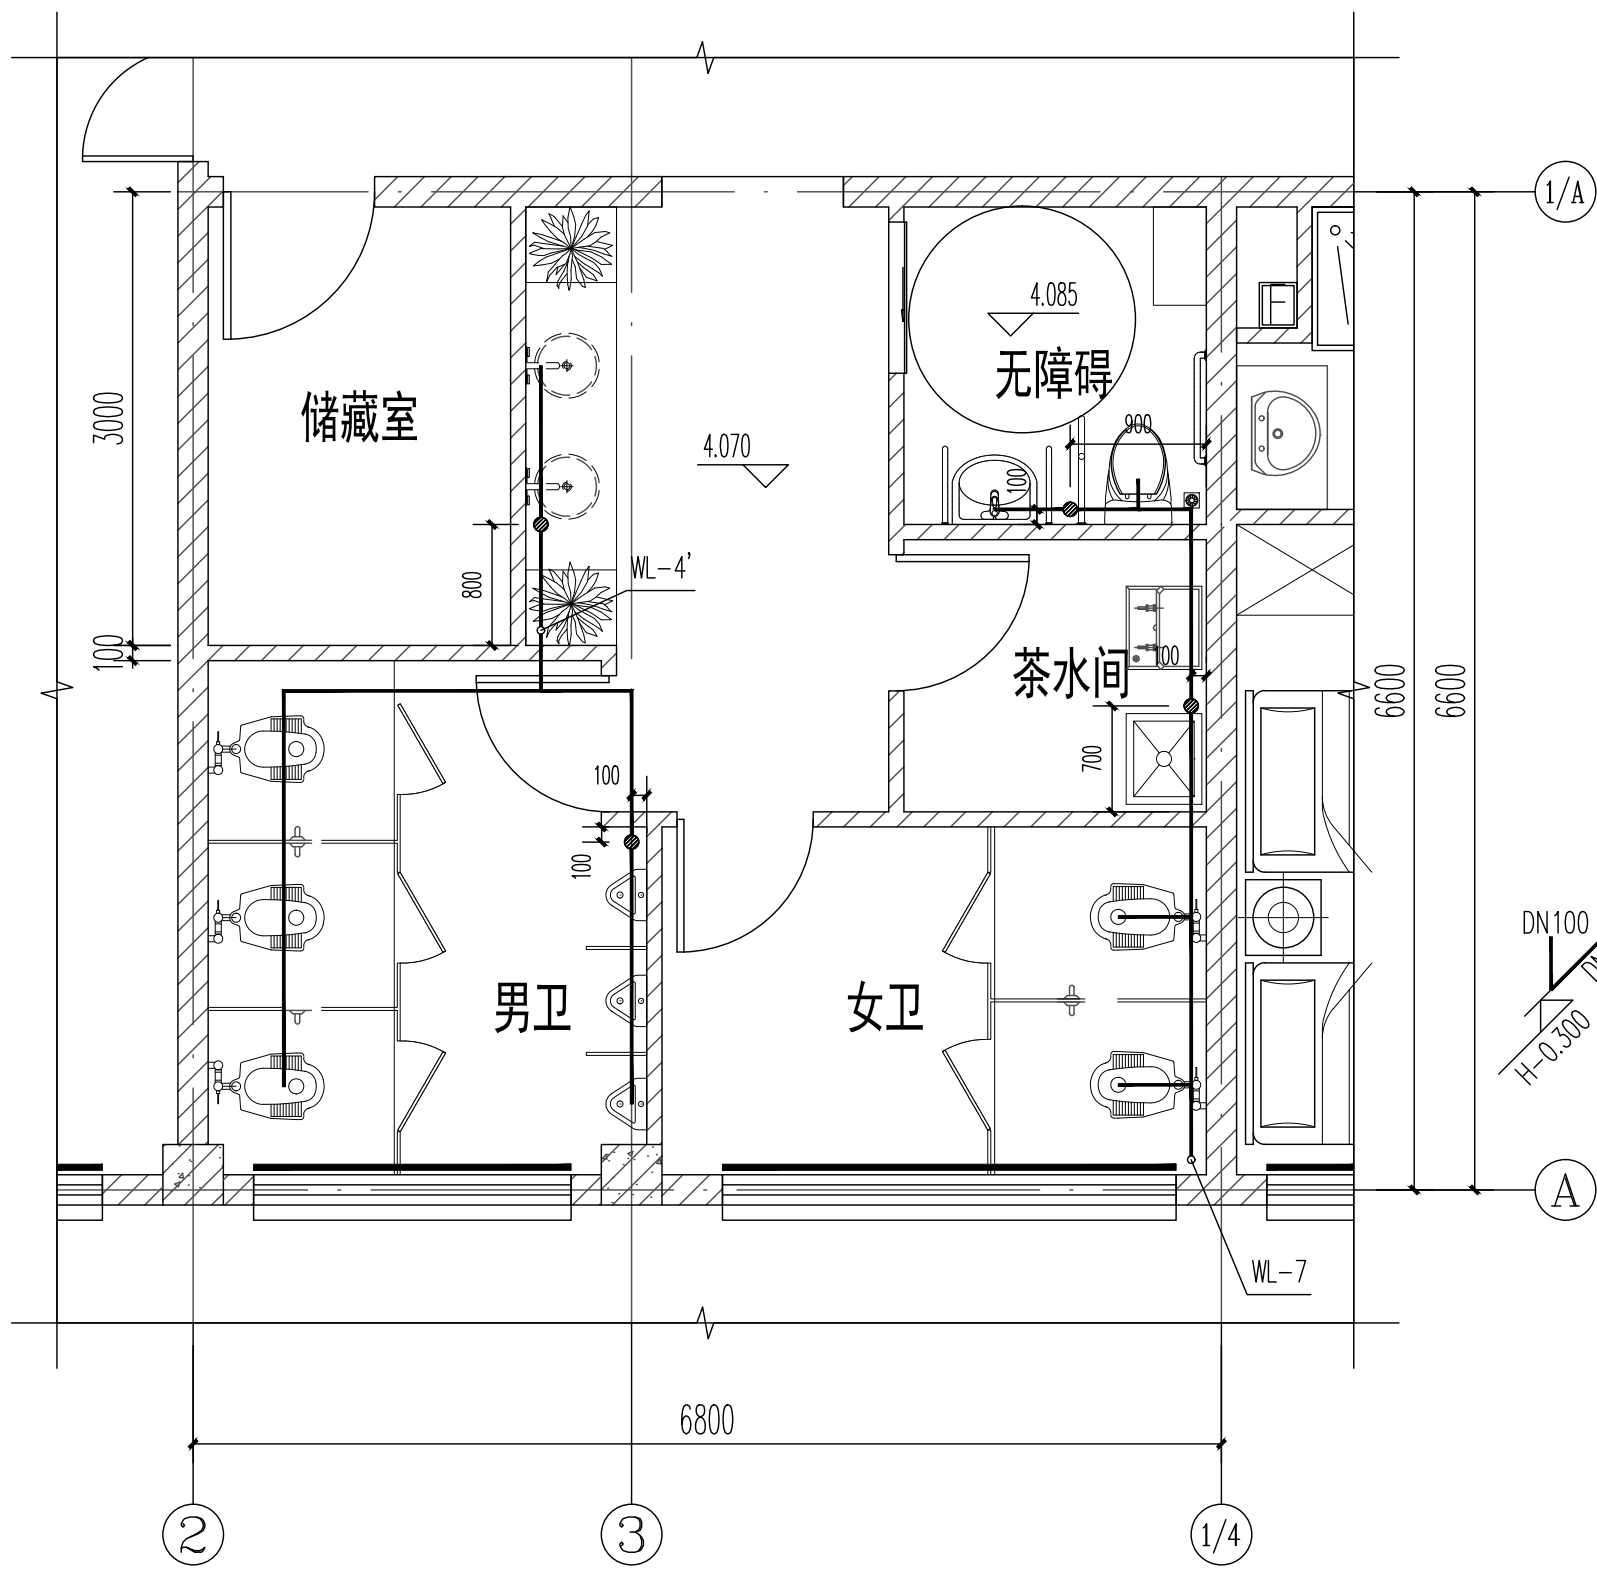


卫卫生间4排水平面图 1:50

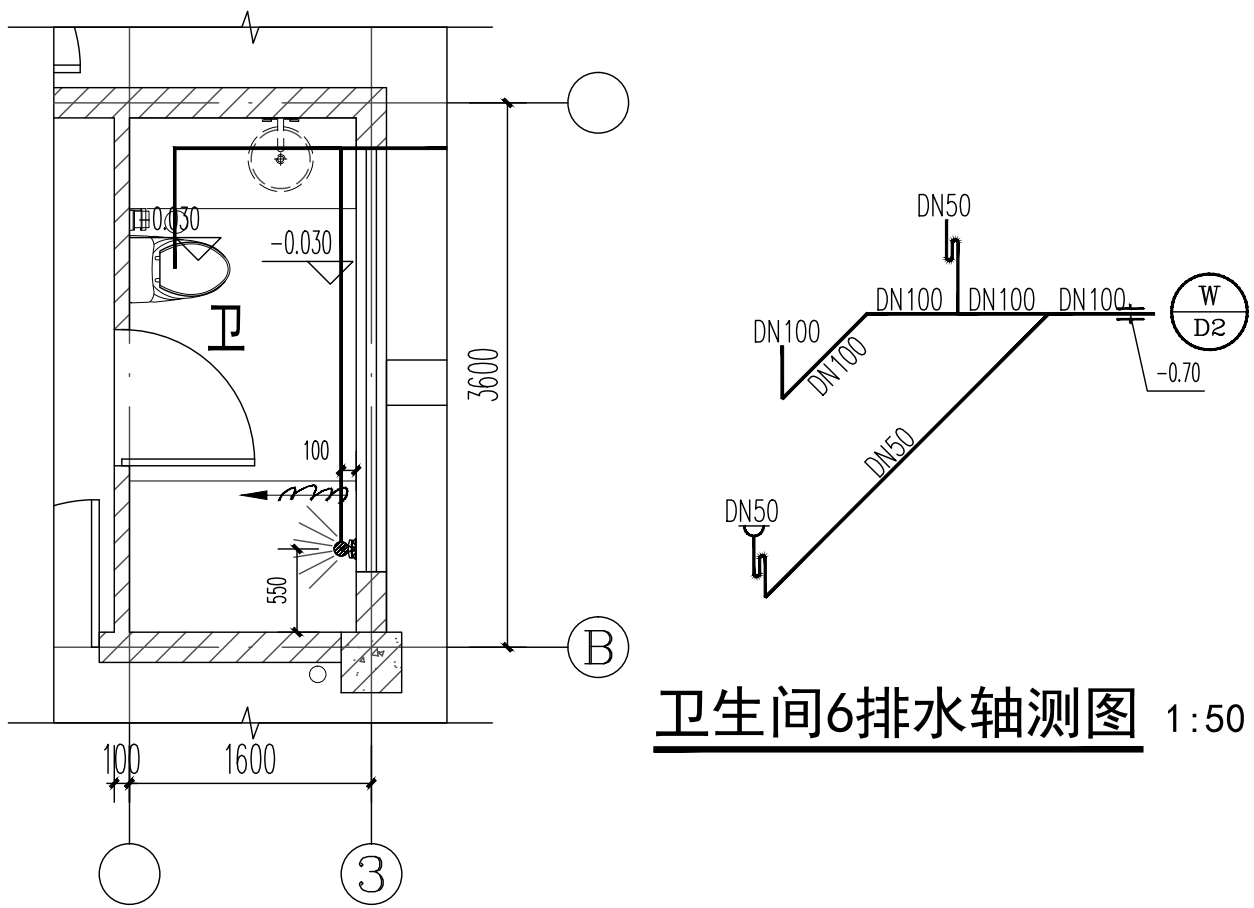


卫卫生间6排水轴测图 1:50

卫卫生间6排水平面图 1:50

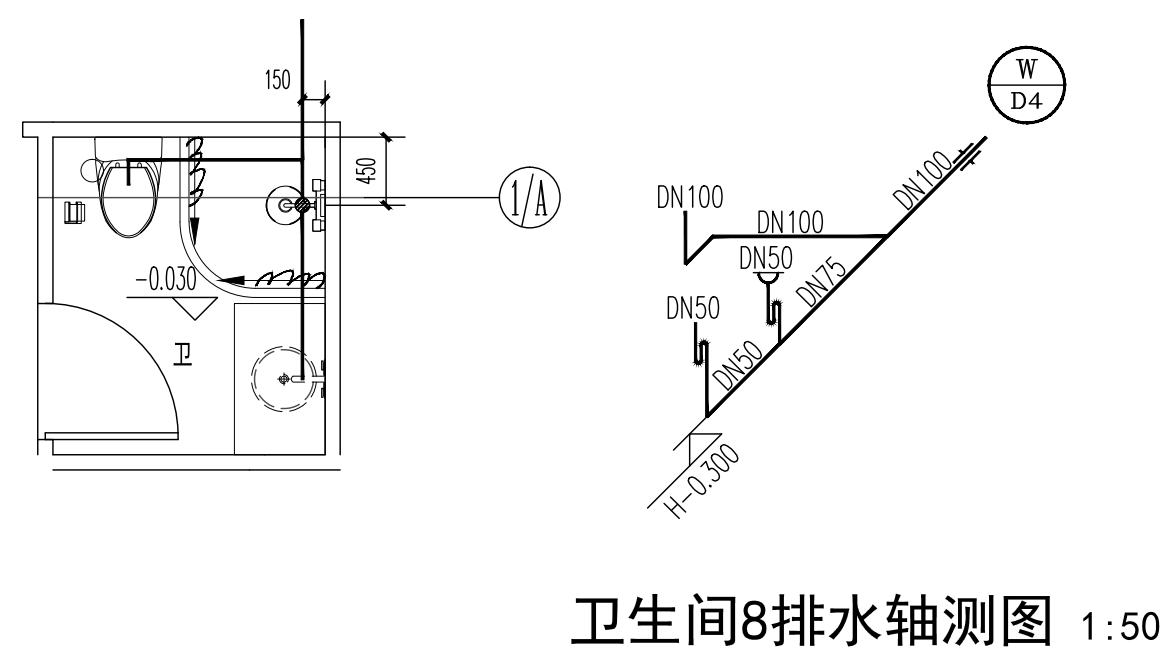


卫卫生间8排水轴测图 1:50

卫卫生间8排水平面图 1:50

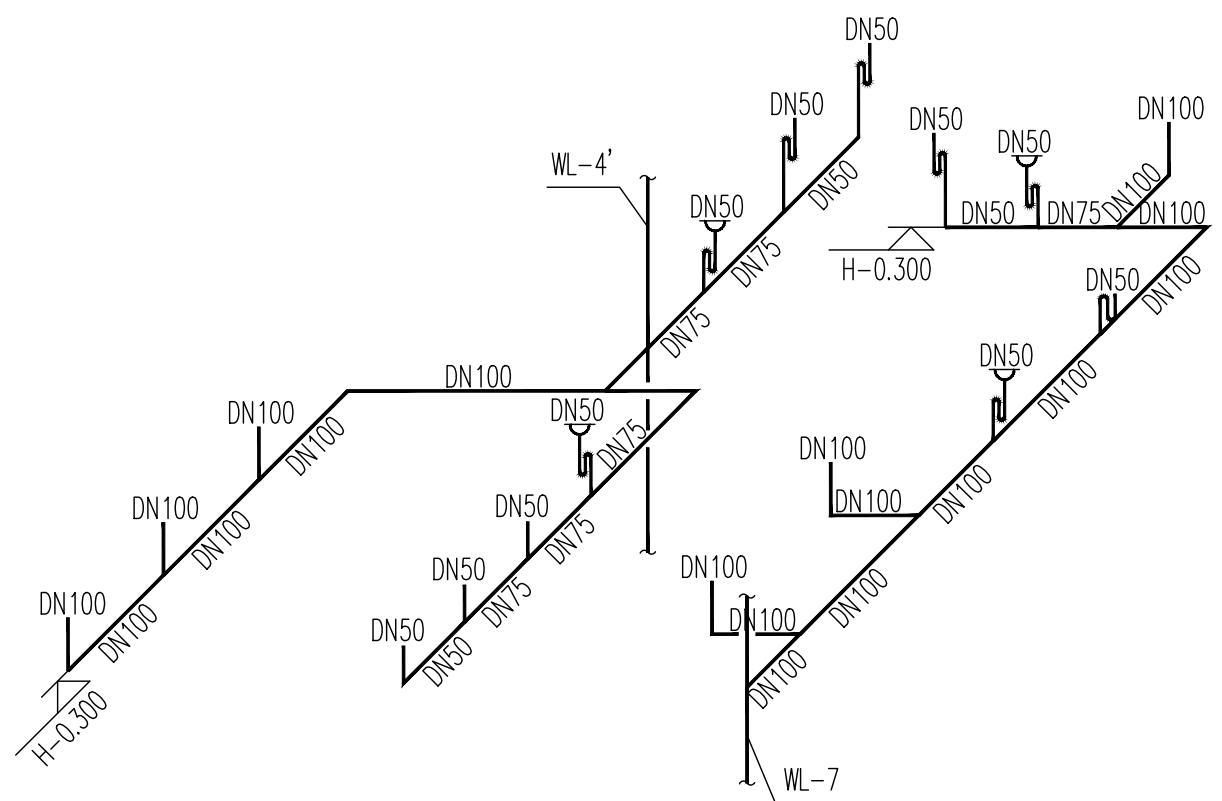


卫卫生间4排水轴测图 1:50

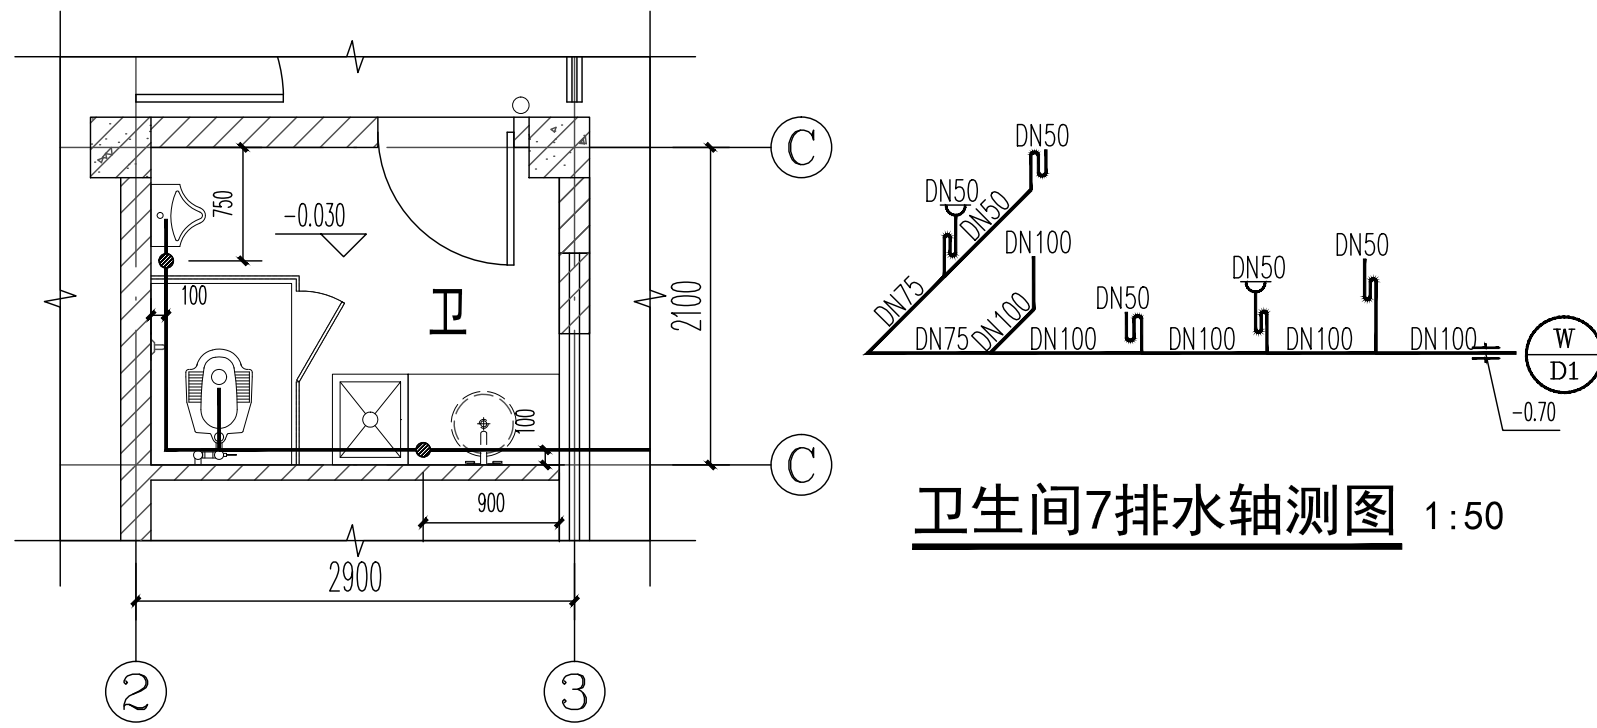


卫卫生间7排水轴测图 1:50

卫卫生间7排水平面图 1:50

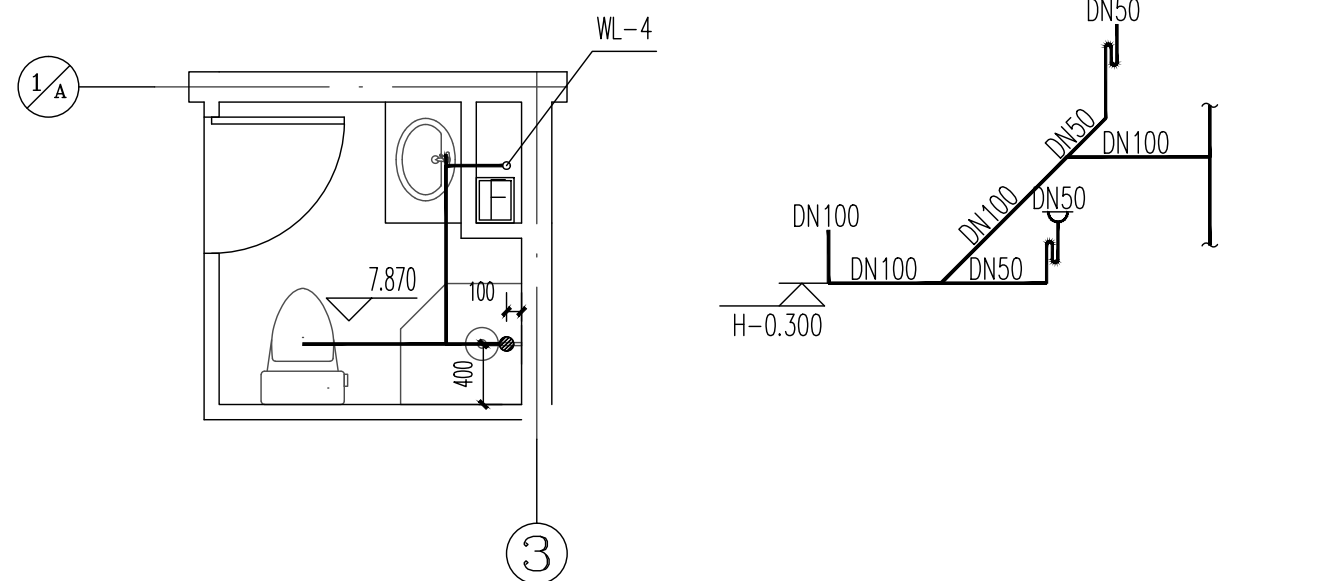


卫卫生间3排水轴测图 1:50

卫卫生间3排水平面图 1:50

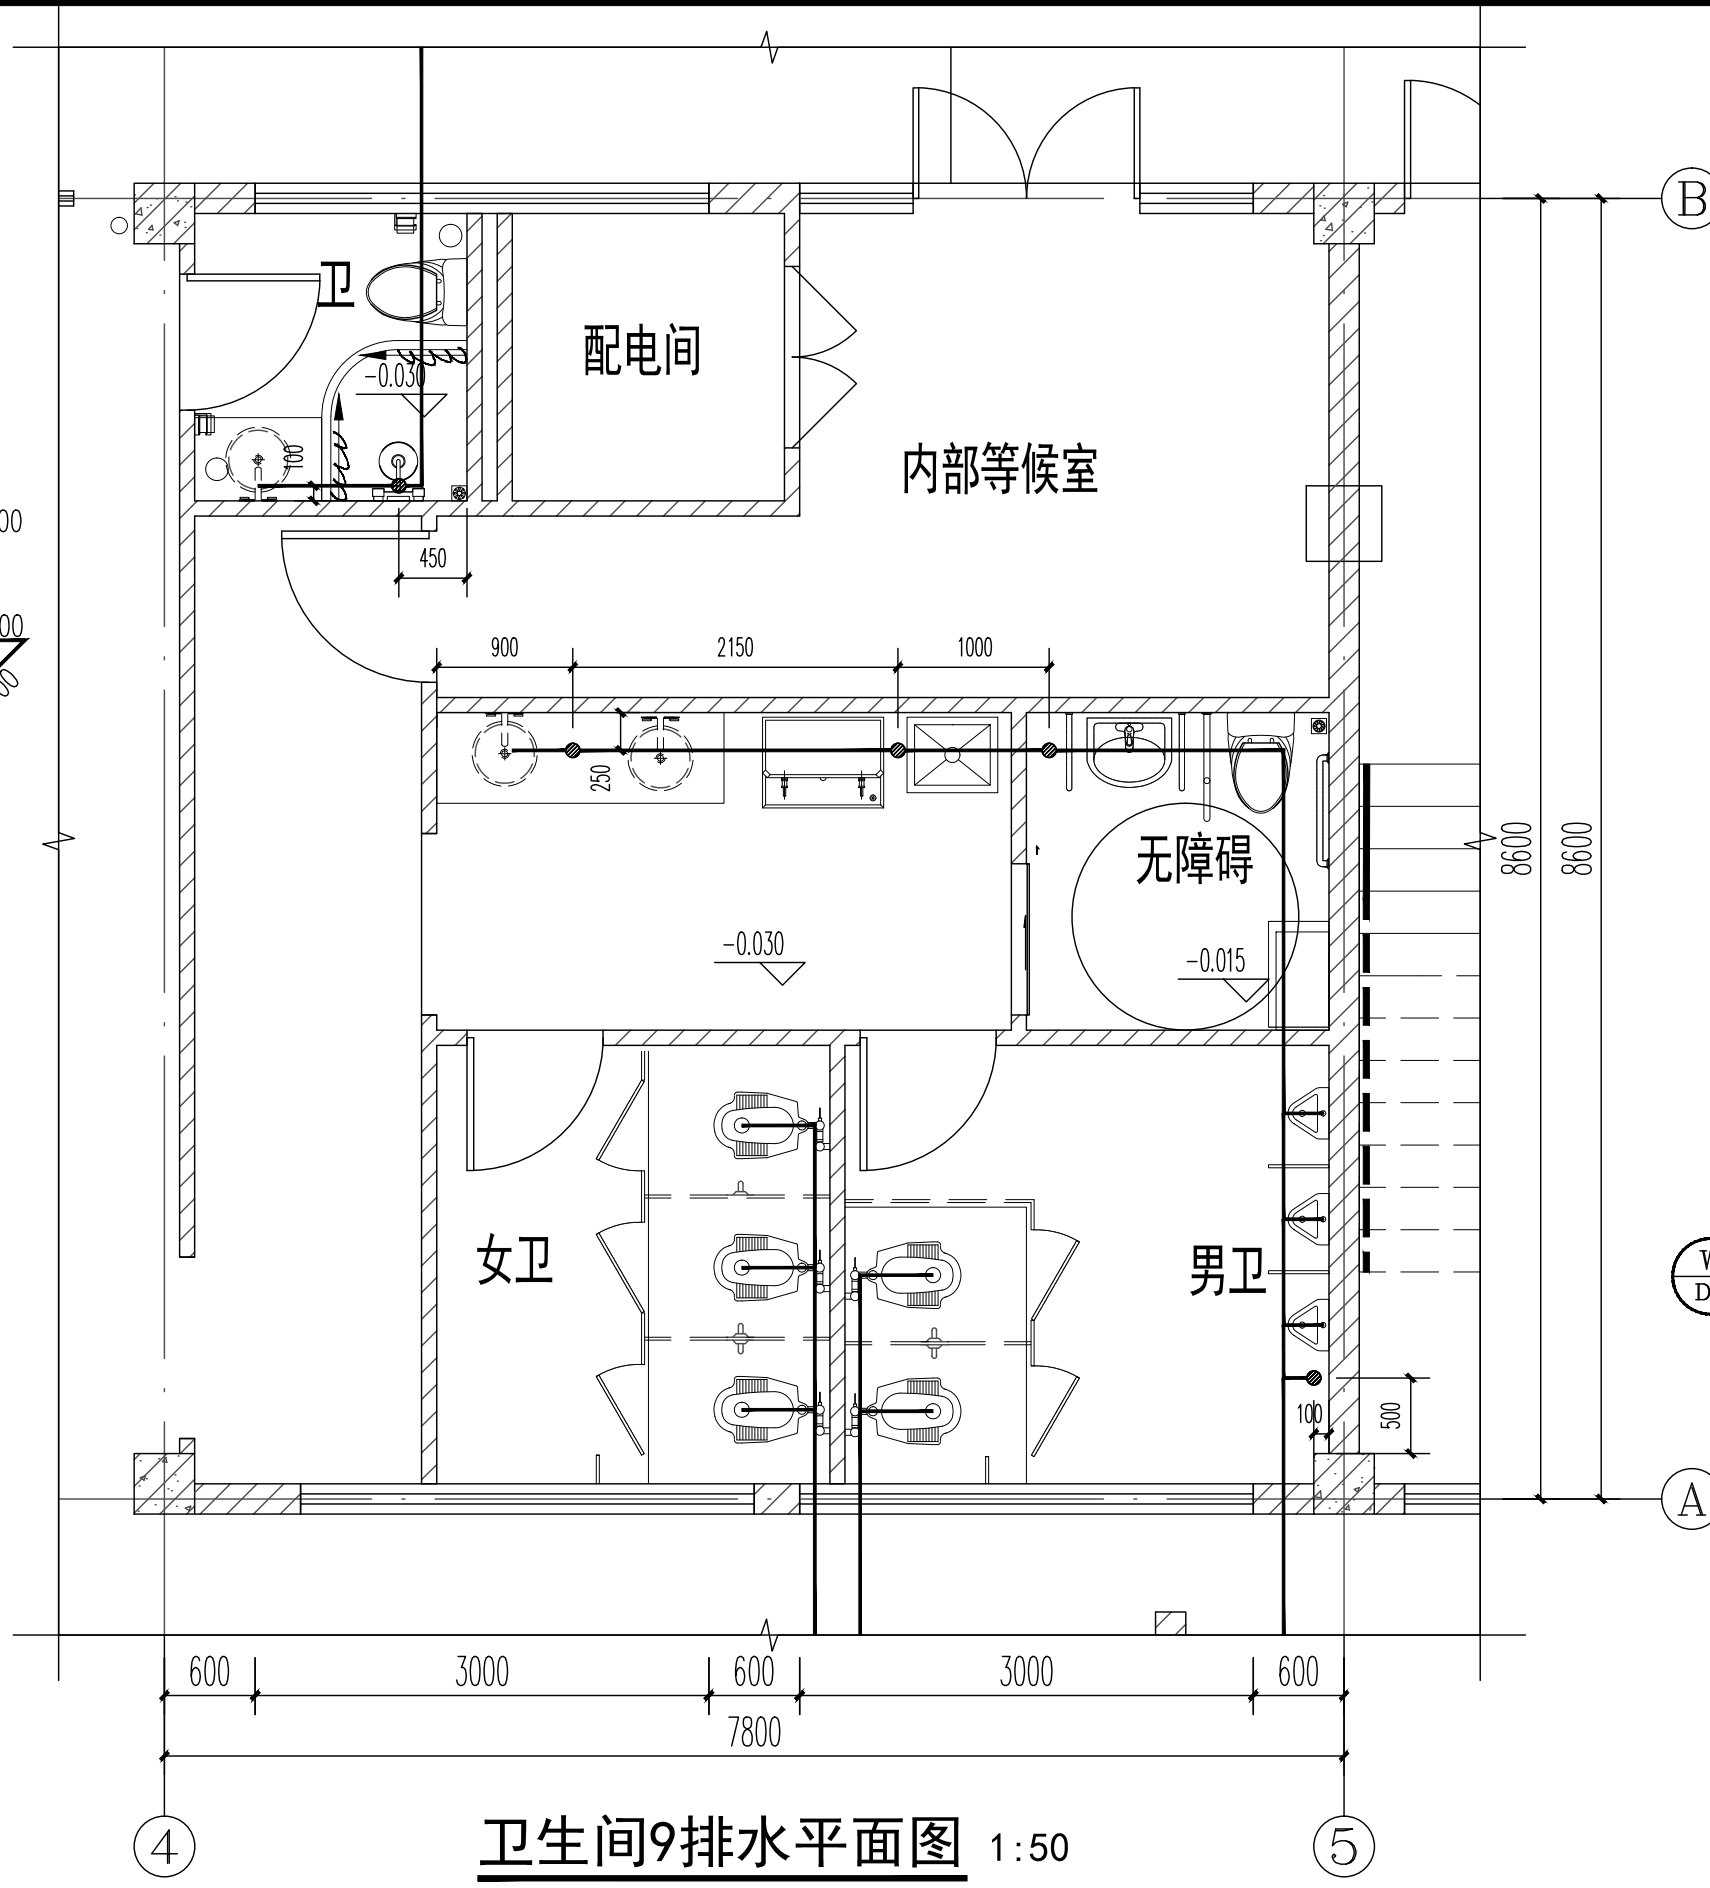


卫卫生间9排水平面图 1:50

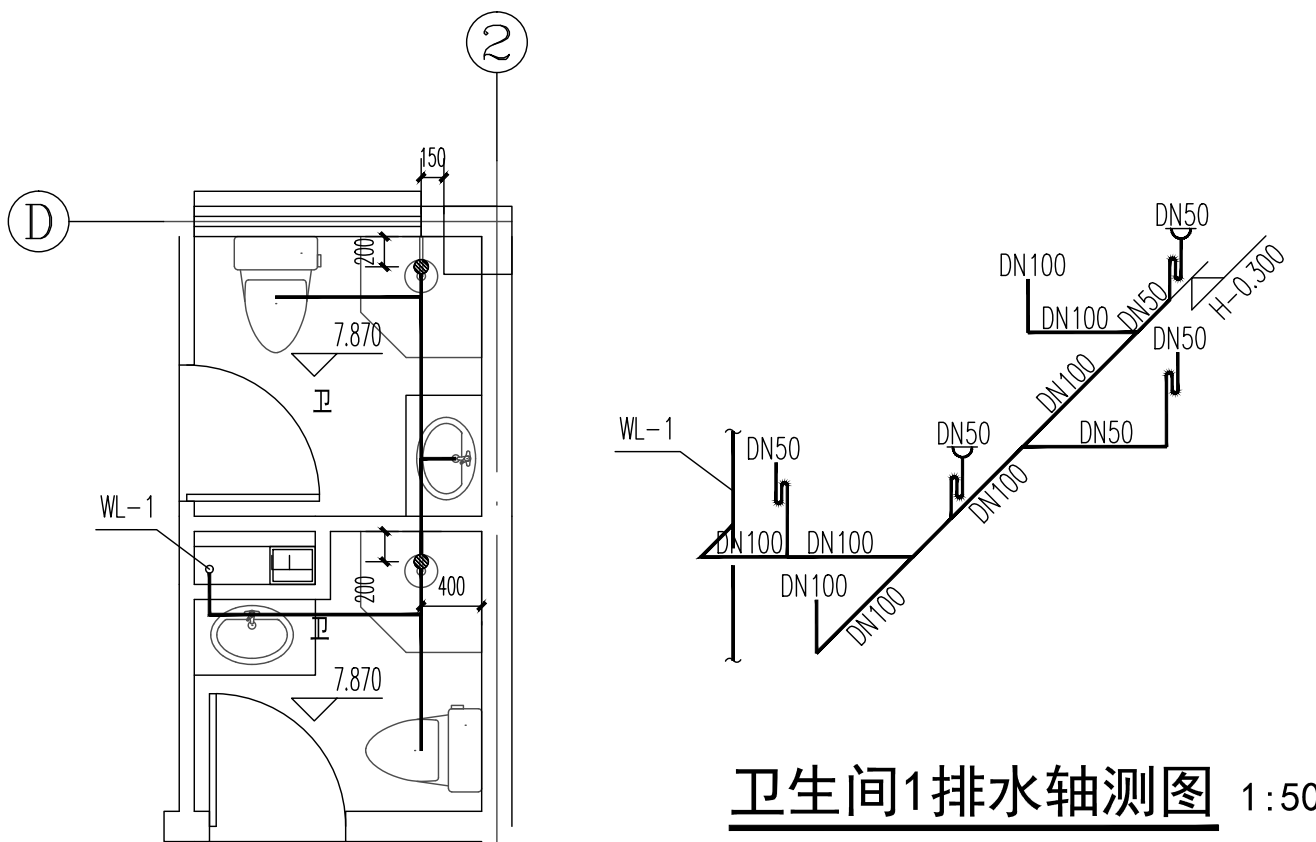


卫卫生间1排水轴测图 1:50

卫卫生间1排水平面图 1:50

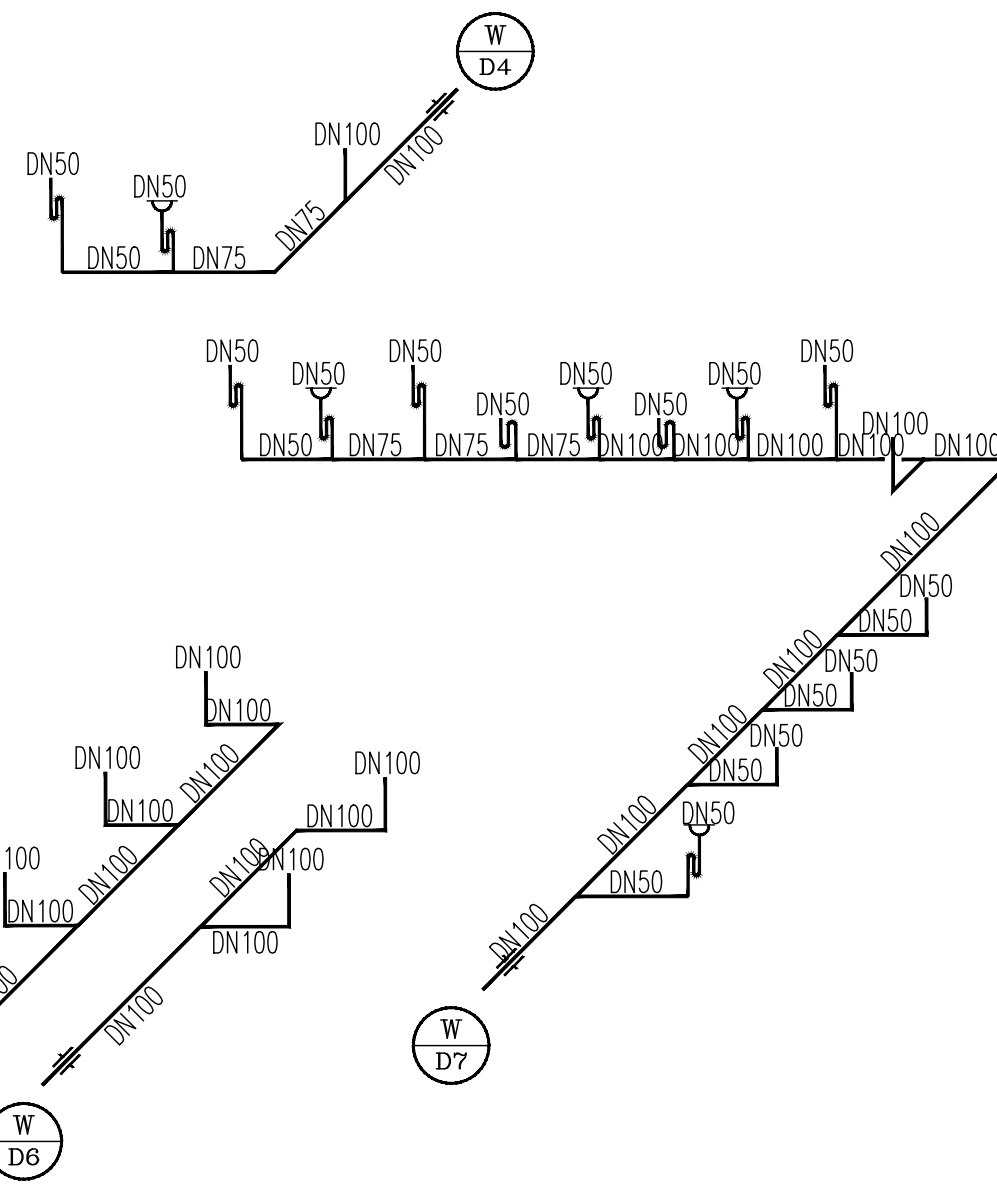


卫卫生间9排水轴测图 1:50

- 卫生设施要求:
- 1.无障碍坐便器水箱控制装置应位于易于触及的位置,应可自动操作或单手操作。
 - 2.无障碍洗脸盆出水龙头应采用杆杆式水龙头或感应式自动出水方式。
 - 3.地漏采用铸铁直通式地漏(无密封)。
 - 4.采用自带存水弯蹲便器、坐便器、小便器。
 - 5.除卫生间外其余公共卫生间洗手盆水龙头应采用非接触式或延时自闭式水龙头。
 - 6.洗脸池及蹲便器附近的地漏采用密封无密封地漏。

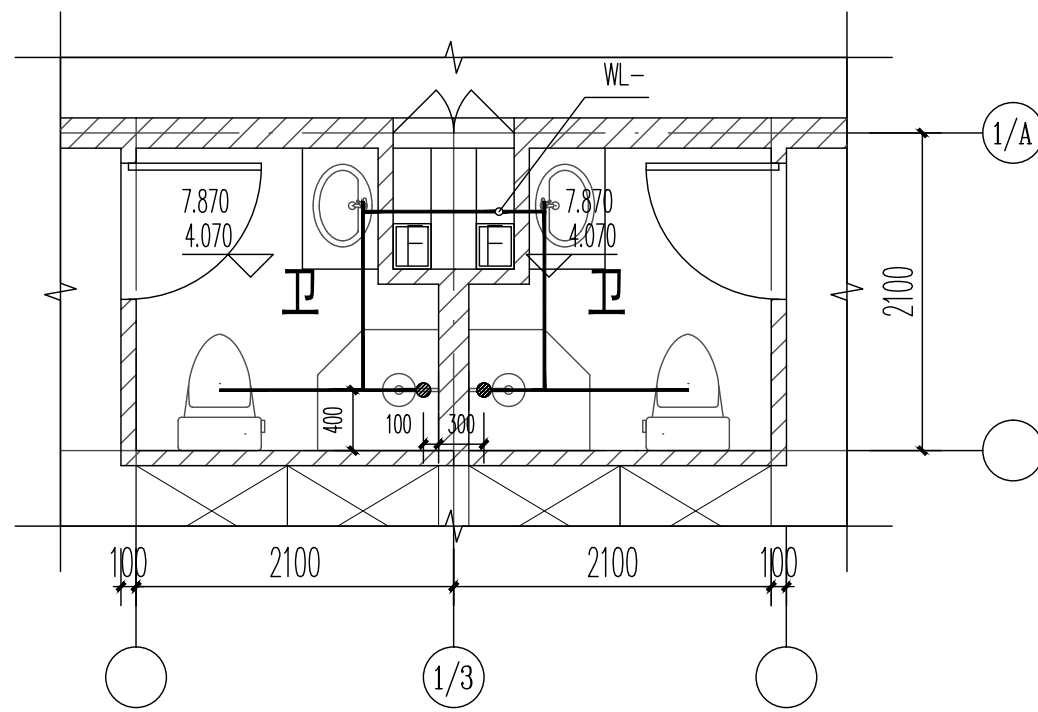


卫卫生间2排水轴测图 1:50

卫卫生间2排水平面图 1:50

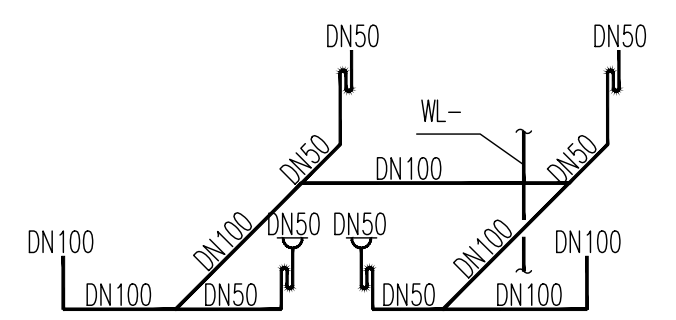

卫卫生间2排水轴测图 1:50

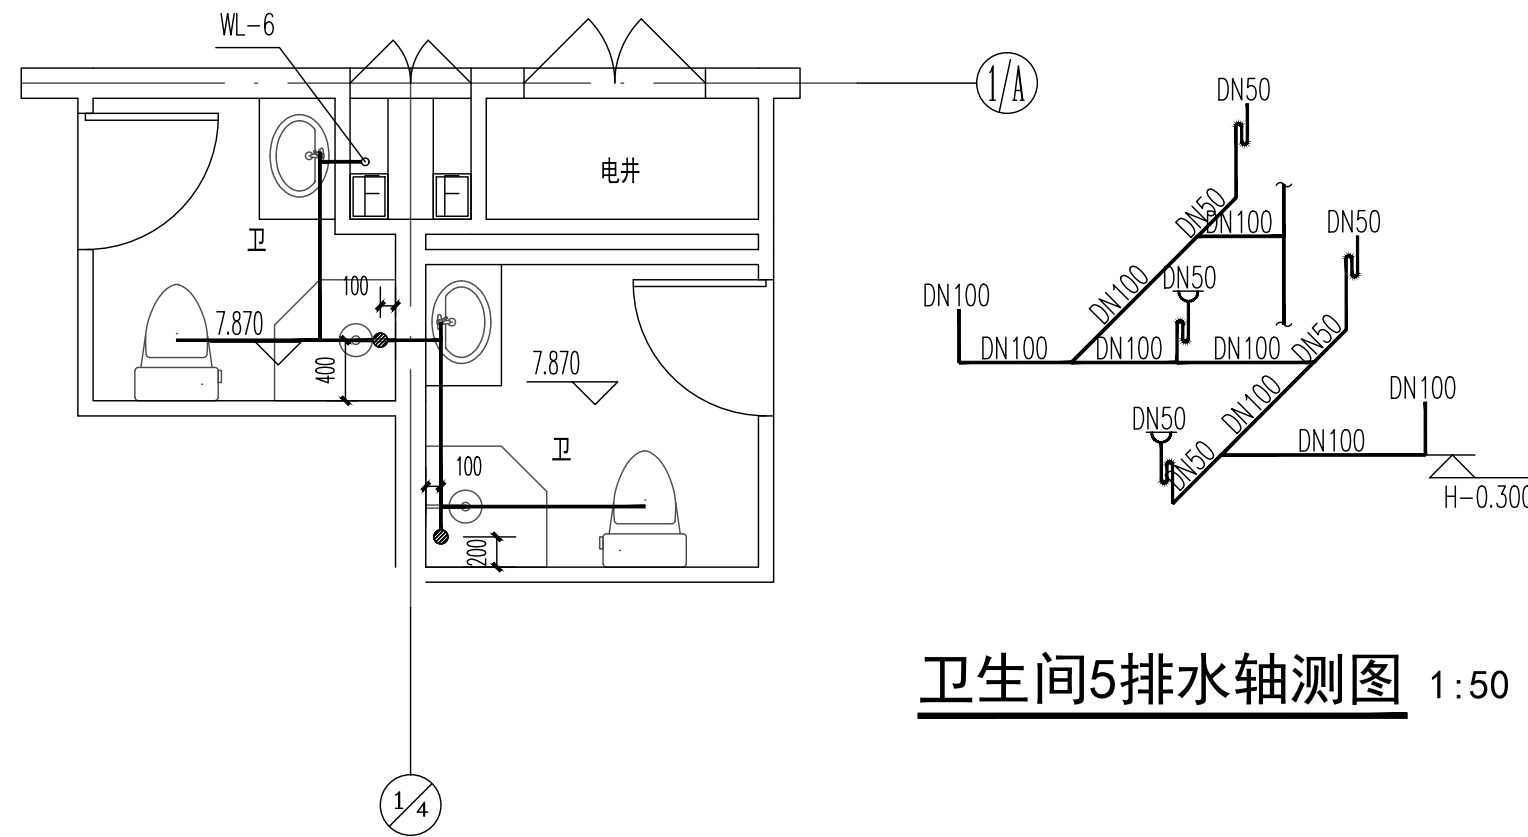

卫卫生间5排水轴测图 1:50

卫卫生间5排水平面图 1:50

版权所有,不得复制、盗用。
ALL RIGHTS RESERVED, DON'T COPY, REPRODUCE.



中联创设计有限公司
CHINA UNITED CREATIVE DESIGN CO., LTD.

■ 建筑行业(建筑工程)甲级 A122009183

会签栏 COUNTER SIGNATURE

建 筑 ARCHT.	电 气 ELEC.
结 构 STRUCT.	暖 通 HVAC.
给 排 水 PLUMBING	

签章区 STAMP AREA

版次 修改内容 日期
NO. DESCRIPTION DATE

建设单位 CLIENT

扬州市公安局江都分局

项目名称 PROJECT

新区派出所业务用房扩建工程项目

子项目名称 SUB-PROJECT

2#业务用房

图纸名称 TITLE

卫生间排水平面图及轴测图

审 定 APPROVED BY

谢迎林

审 核 EXAMINED BY

高玉梅

项目负责 PROJECT CHIEF

王 涵

专业负责 SPECIALTY CHIEF

张红旗

校 对 CHECKED BY

吴石成

设 计 DESIGNED BY

张红旗

制 图 DRAWING BY

图号 DRAWING NO. 水施-11

业务号 JOB NO.

出图日期 DATE 2025-08

专 业 DISCIPLINE 给排水

设计阶段 STAGE 施工图

比 例 SCALE 见 图 样 式

条形码、二维码 BARCODE, QR CODE