


强电	弱电	动力	给排水
总体	建筑	结构	暖通

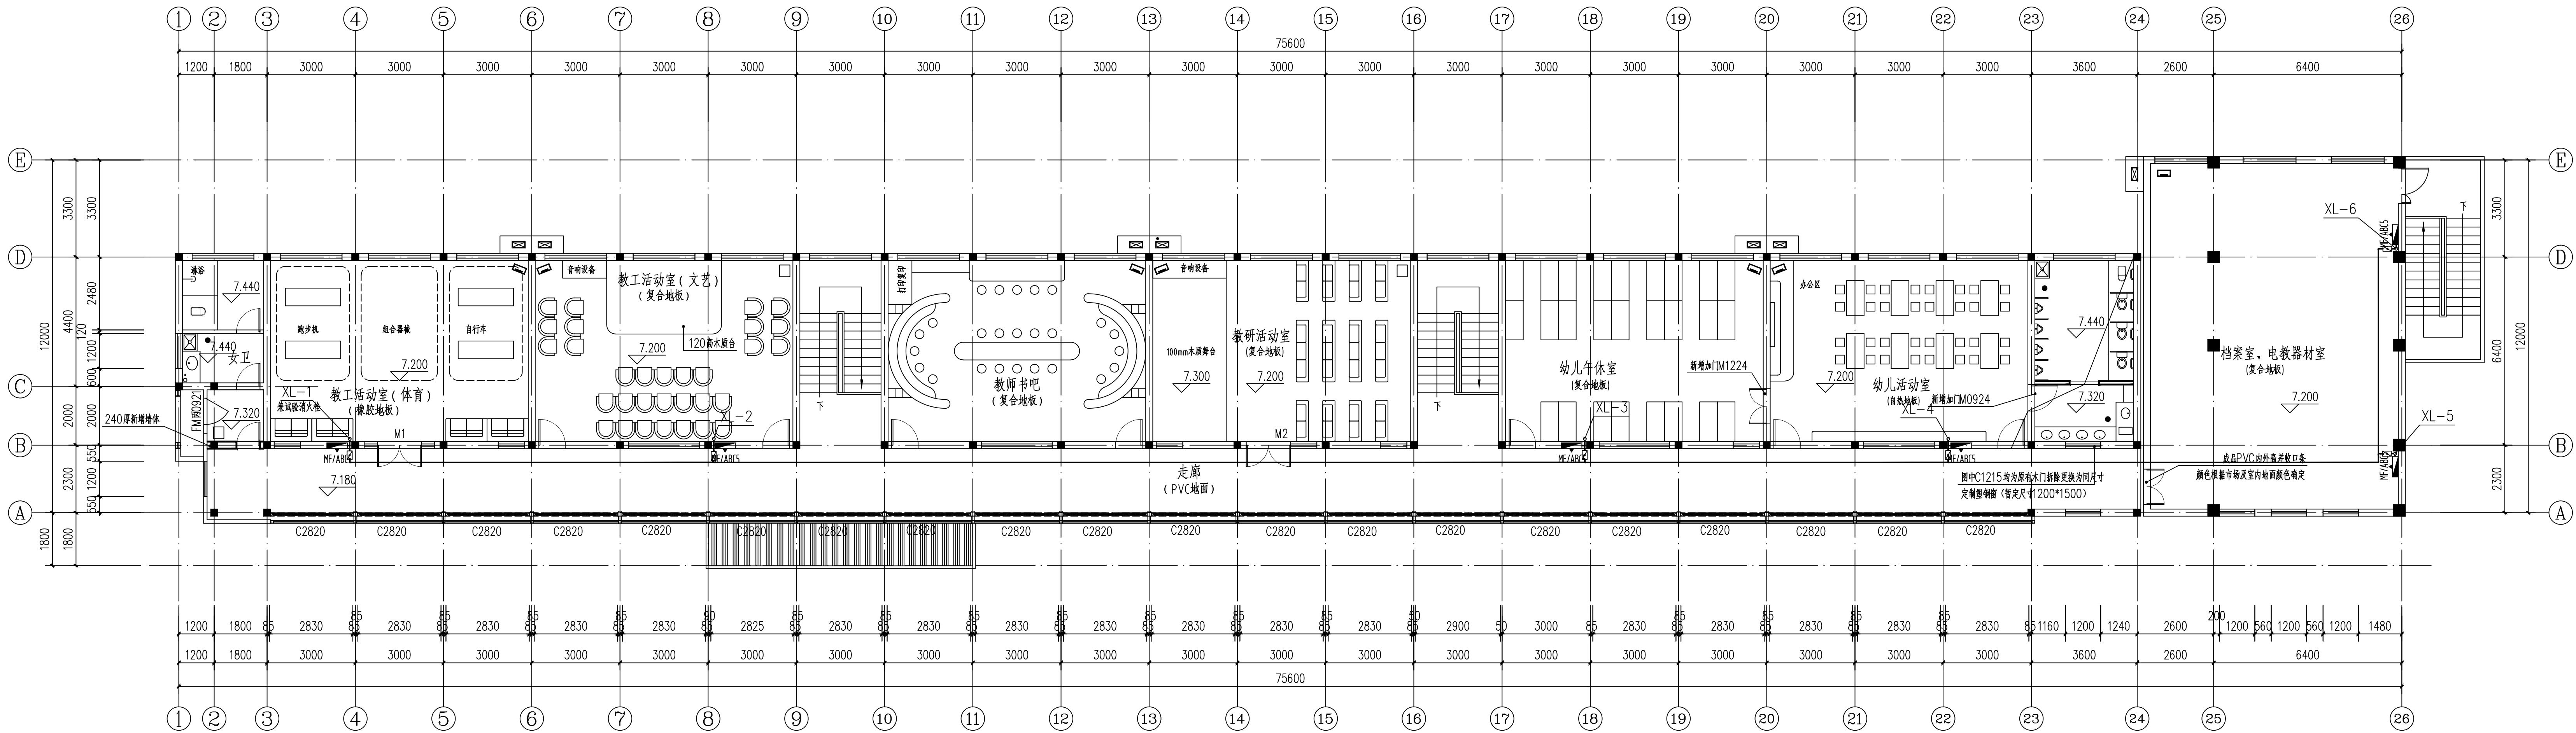

三层消火栓平面图 1:100

连云港港安消防工程有限公司		设计证书编号 6220304899	建设单位 连云港区教中心	工程号 20250702
项目负责人 万斌	专业负责人 时培良	设计 王慧	工程名称 连云港区教中心消防改造工程	图别 水施03
专业审记 顾传宇	校对 时培良	制图 王慧	图名 三层消火栓平面图	图号 A1+1/4
				日期 20250702