


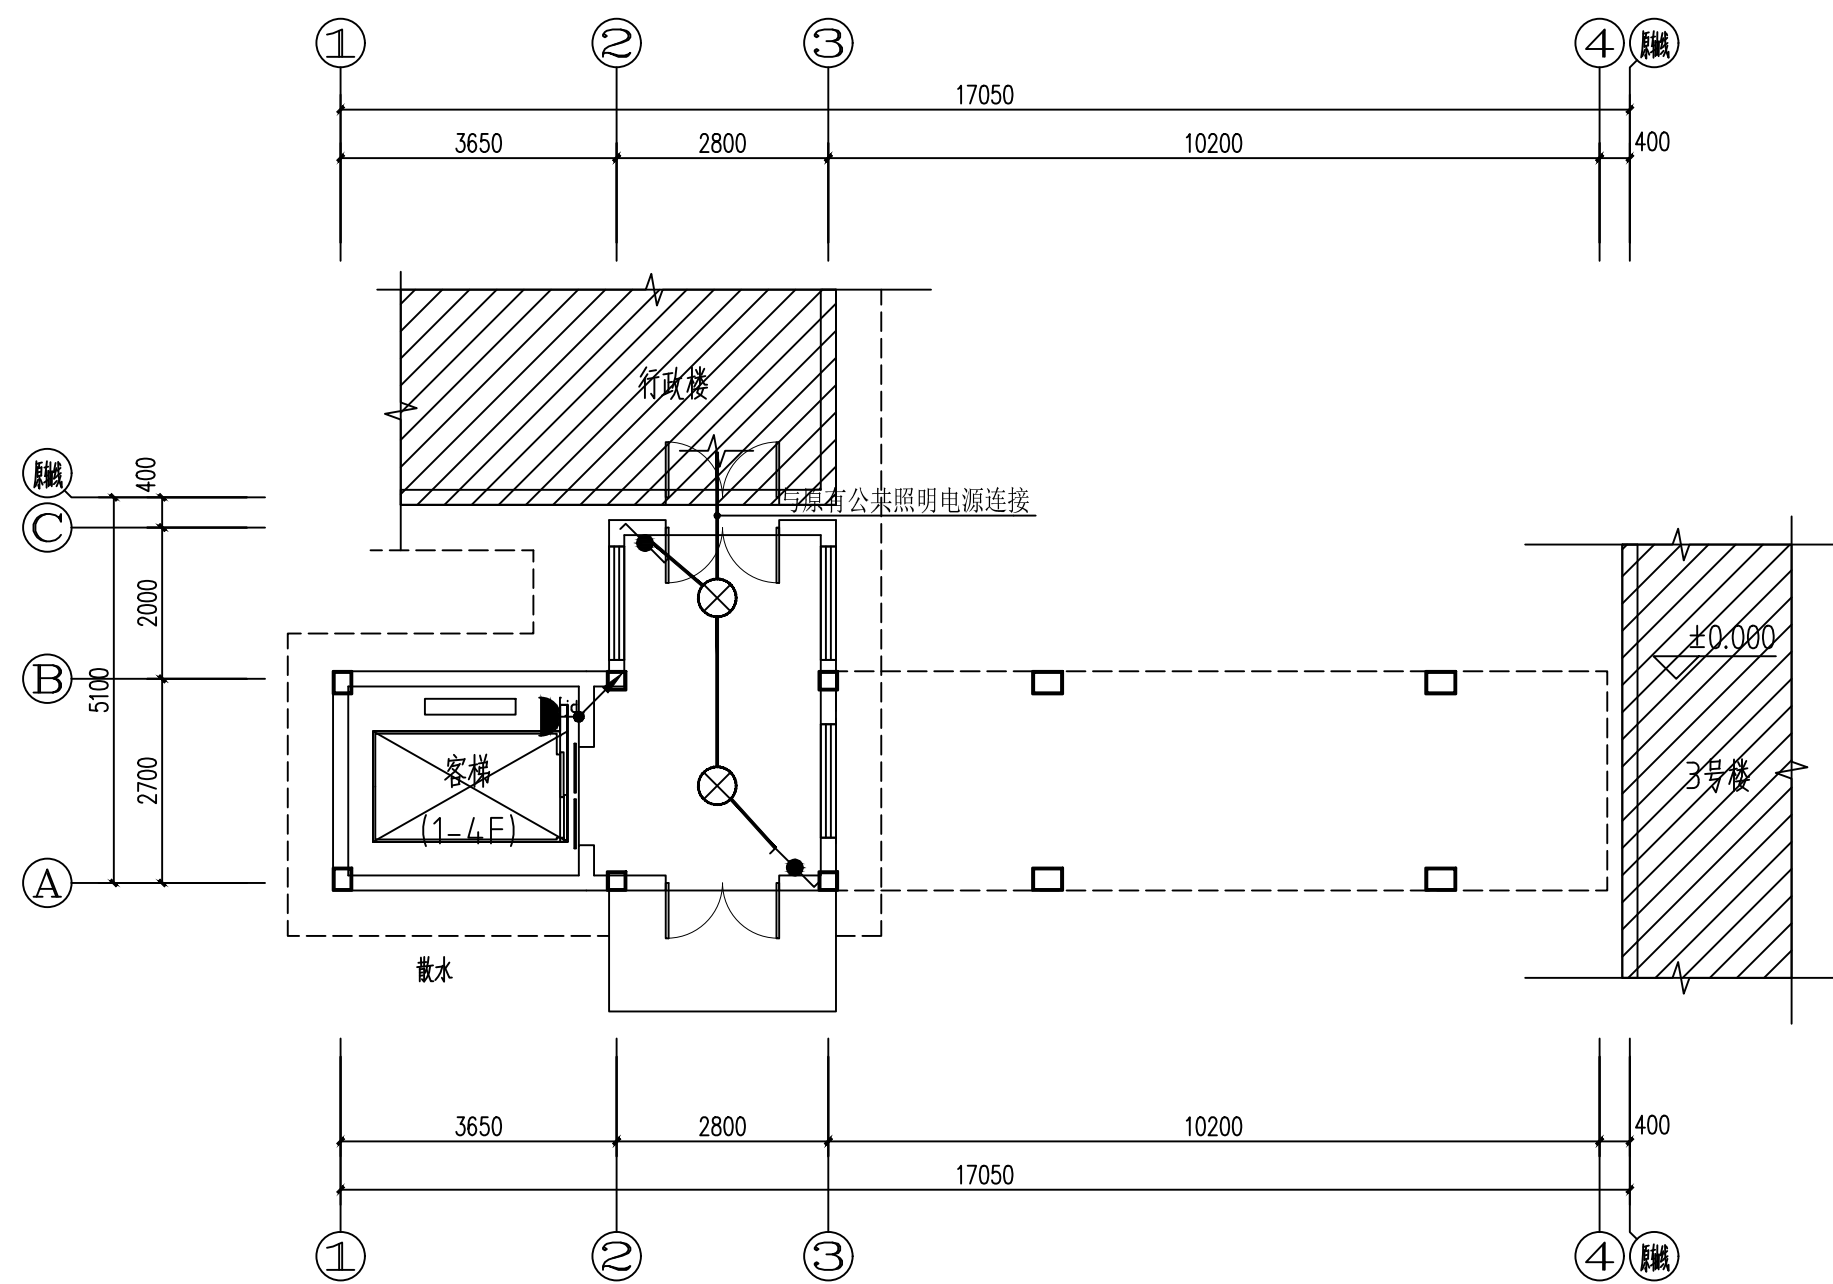
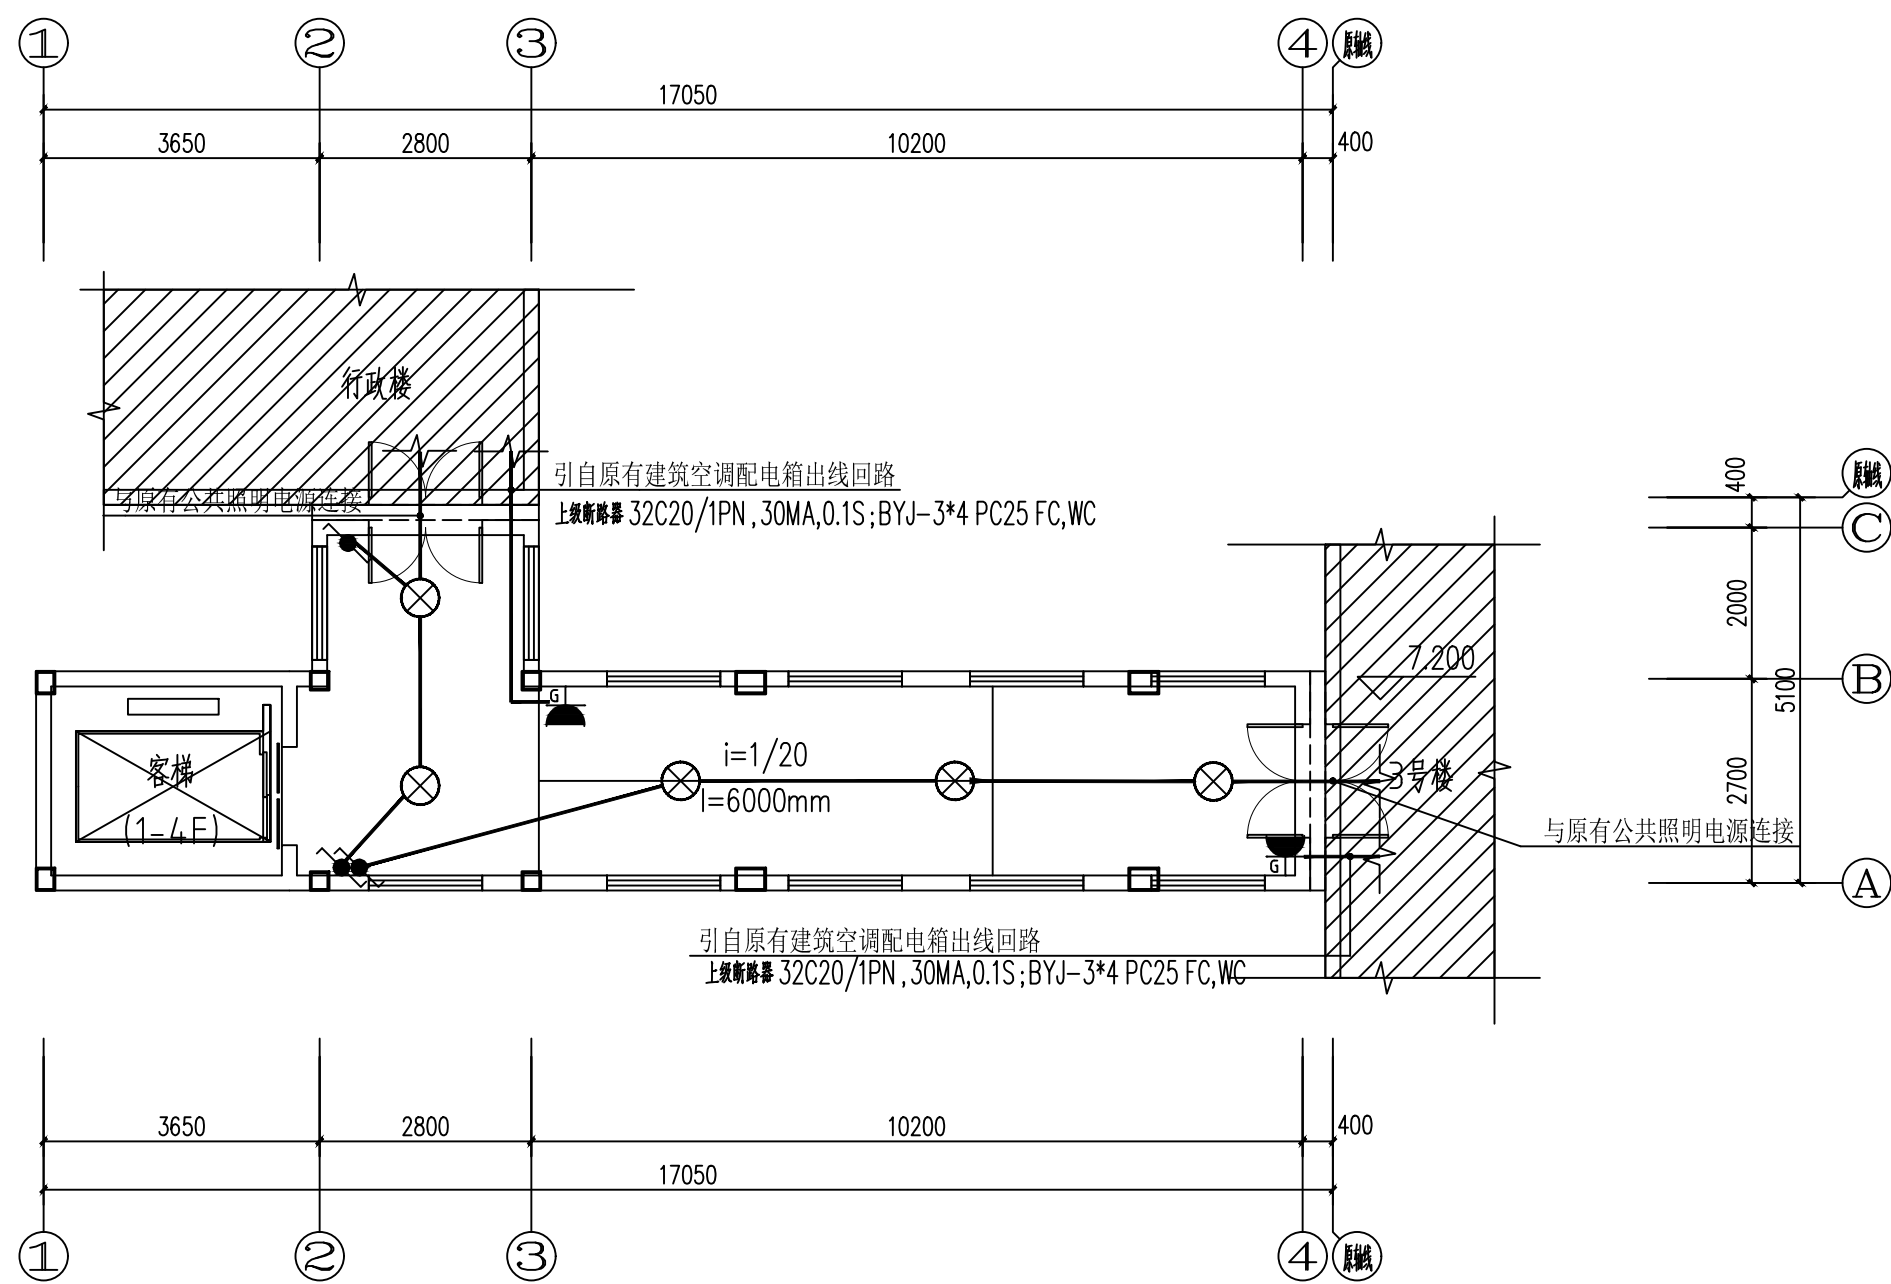


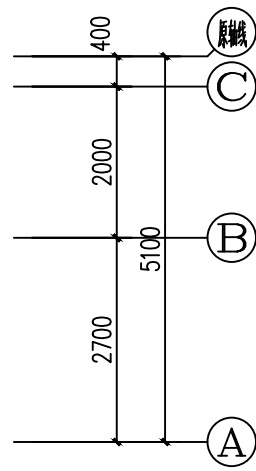



电梯一层照明平面图 1:100

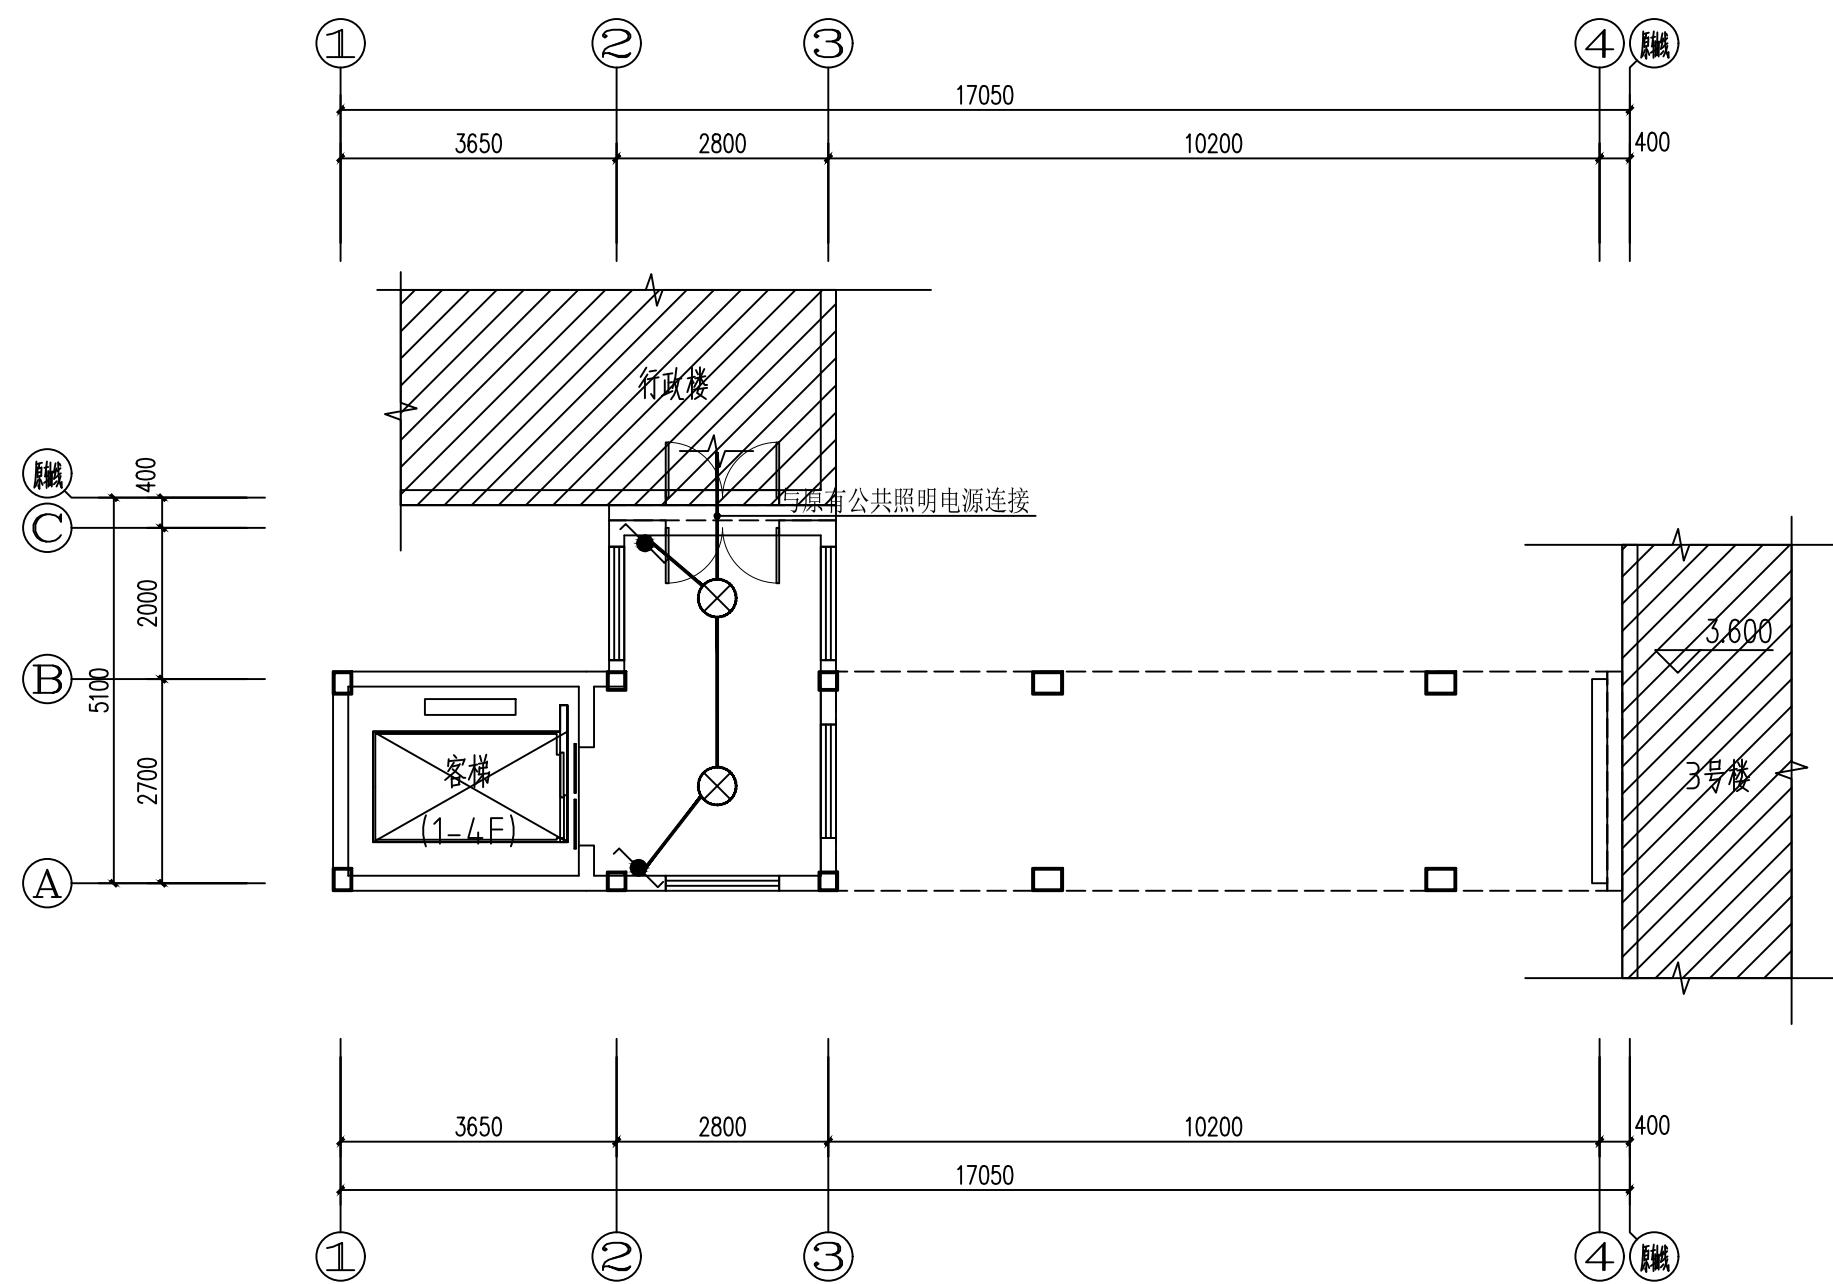



电梯三层照明平面图 1:100

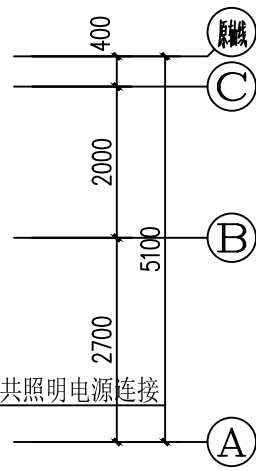

电梯二层照明平面图 1:100

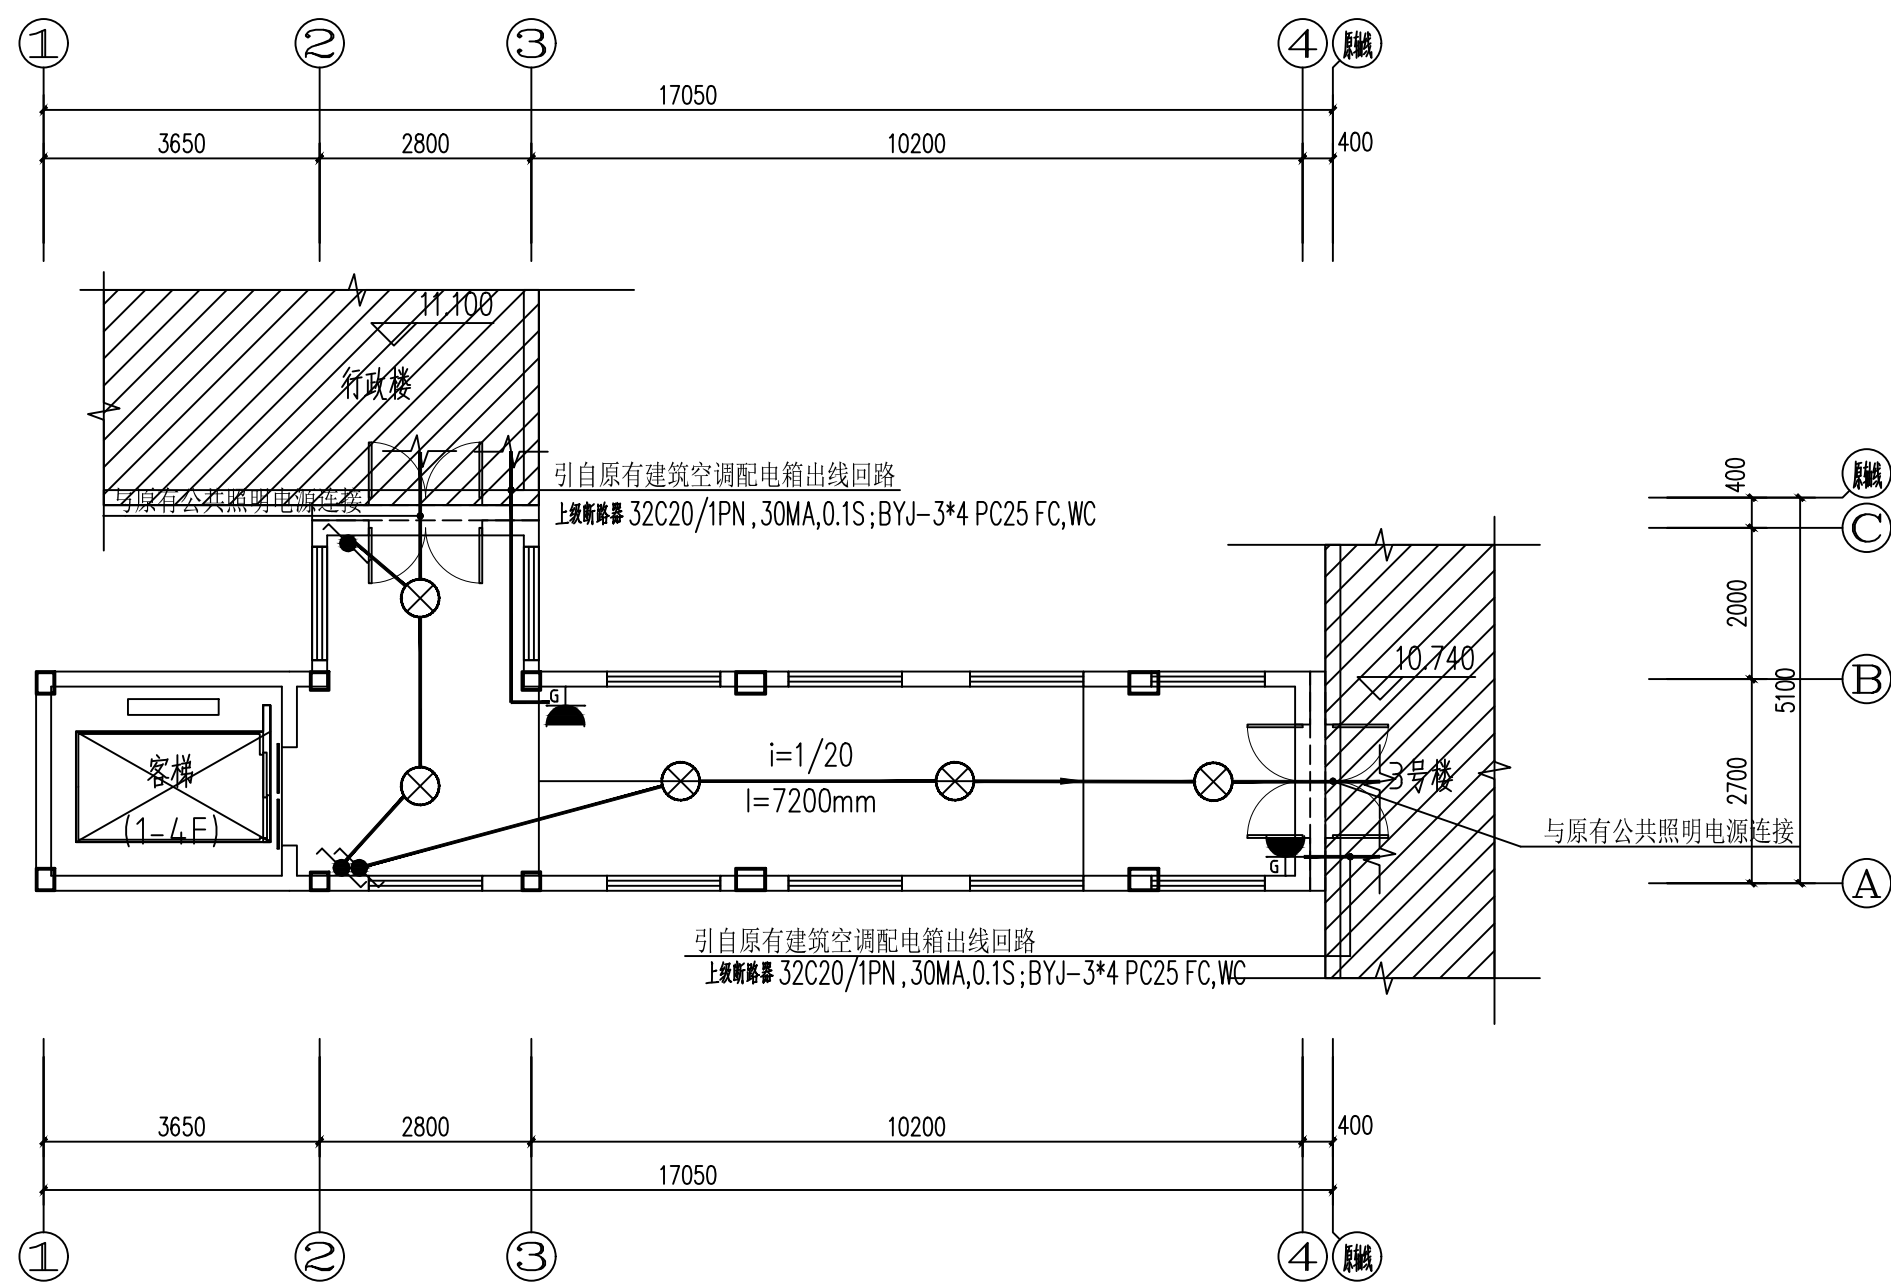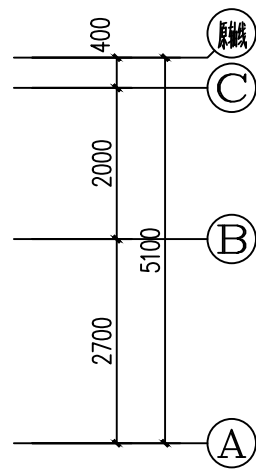


电梯四层照明平面图 1:100

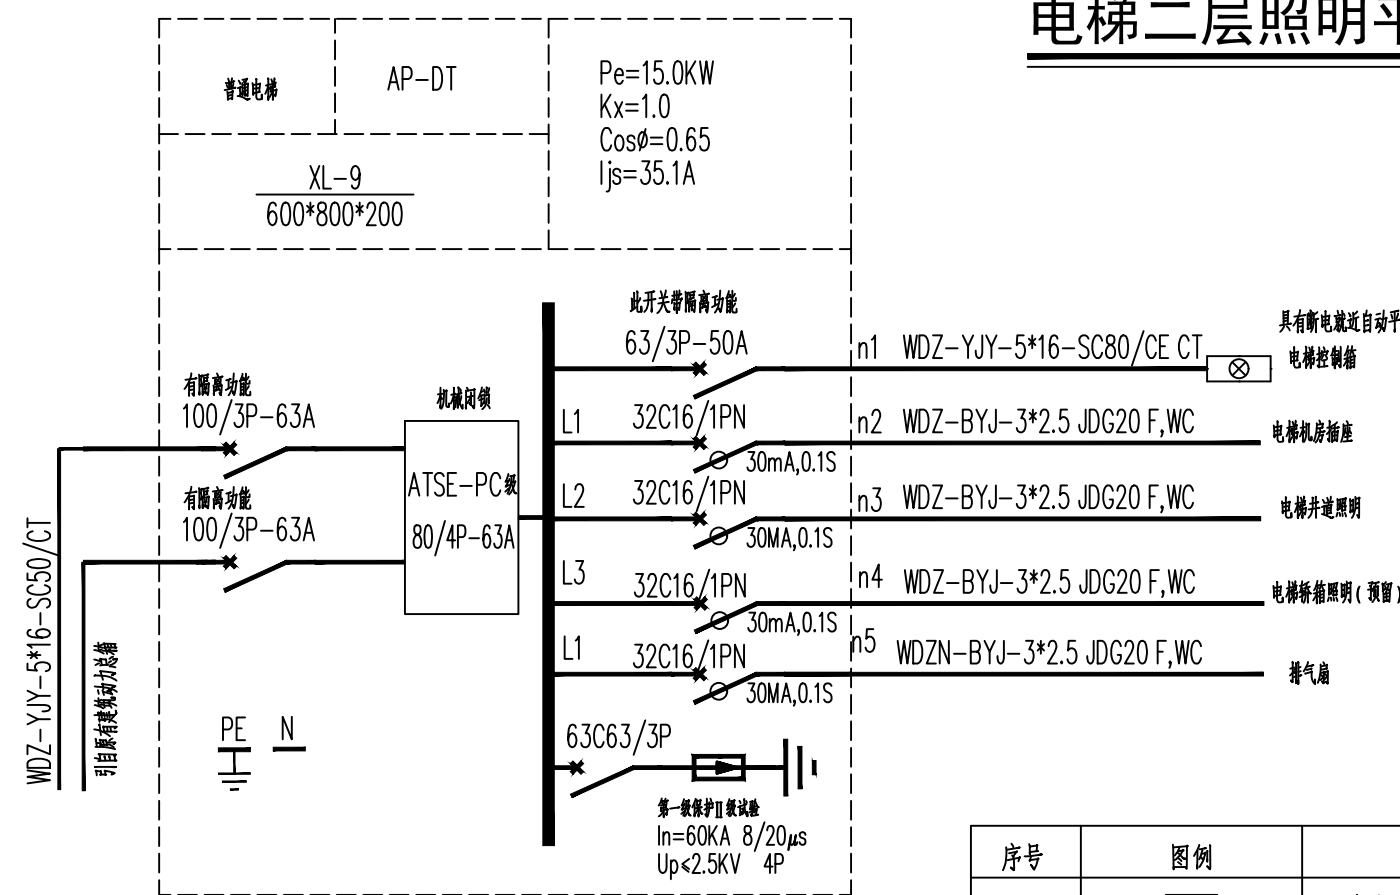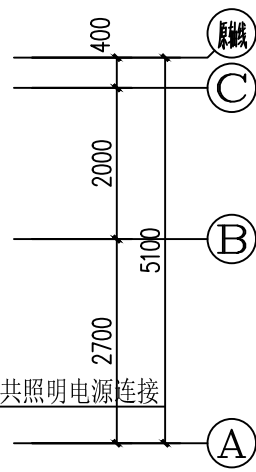

主要设备表及图例

序号	图例	名称	型号、规格	安装方式及高度	备注
1		双电源动力配电箱	XL-9 (非标制作)	明挂, 底边距地1.8米	距地1.8米暗装
2		控制箱	设备自带	设备厂家负责安装	
3		户内灯 (节能灯)	1x10W ~ 220V	吸顶安装	
4		(小型)疏散/安全出口标志灯	与原有建筑选型一致	明装, 底边距门框顶部0.2米	带透明防火罩, 常亮;
5		(小型)疏散指示灯	与原有建筑选型一致	明装, 底边距地0.5米	带透明防火罩, 常亮;
6		(小型)吊装双面疏散指示灯	与原有建筑选型一致	吊装, 底边距地2.5米	带透明防火罩, 常亮;
7		应急照明灯	与原有建筑选型一致	明装, 底边距地2.5米/顶面安装	带透明防火罩, 火灾时强制点亮;
8		单联双控开关, 单联单控开关	10A, ~ 250V	暗装, 底边距地1.3米	
9		壁挂空调插座	16A ~ 250V 安全型, 带开关	暗装, 底边距地2.2米	单相三孔电源插座
10		柜式空调插座	20A ~ 250V 安全型, 带开关	暗装, 底边距地0.3米	单相三孔电源插座

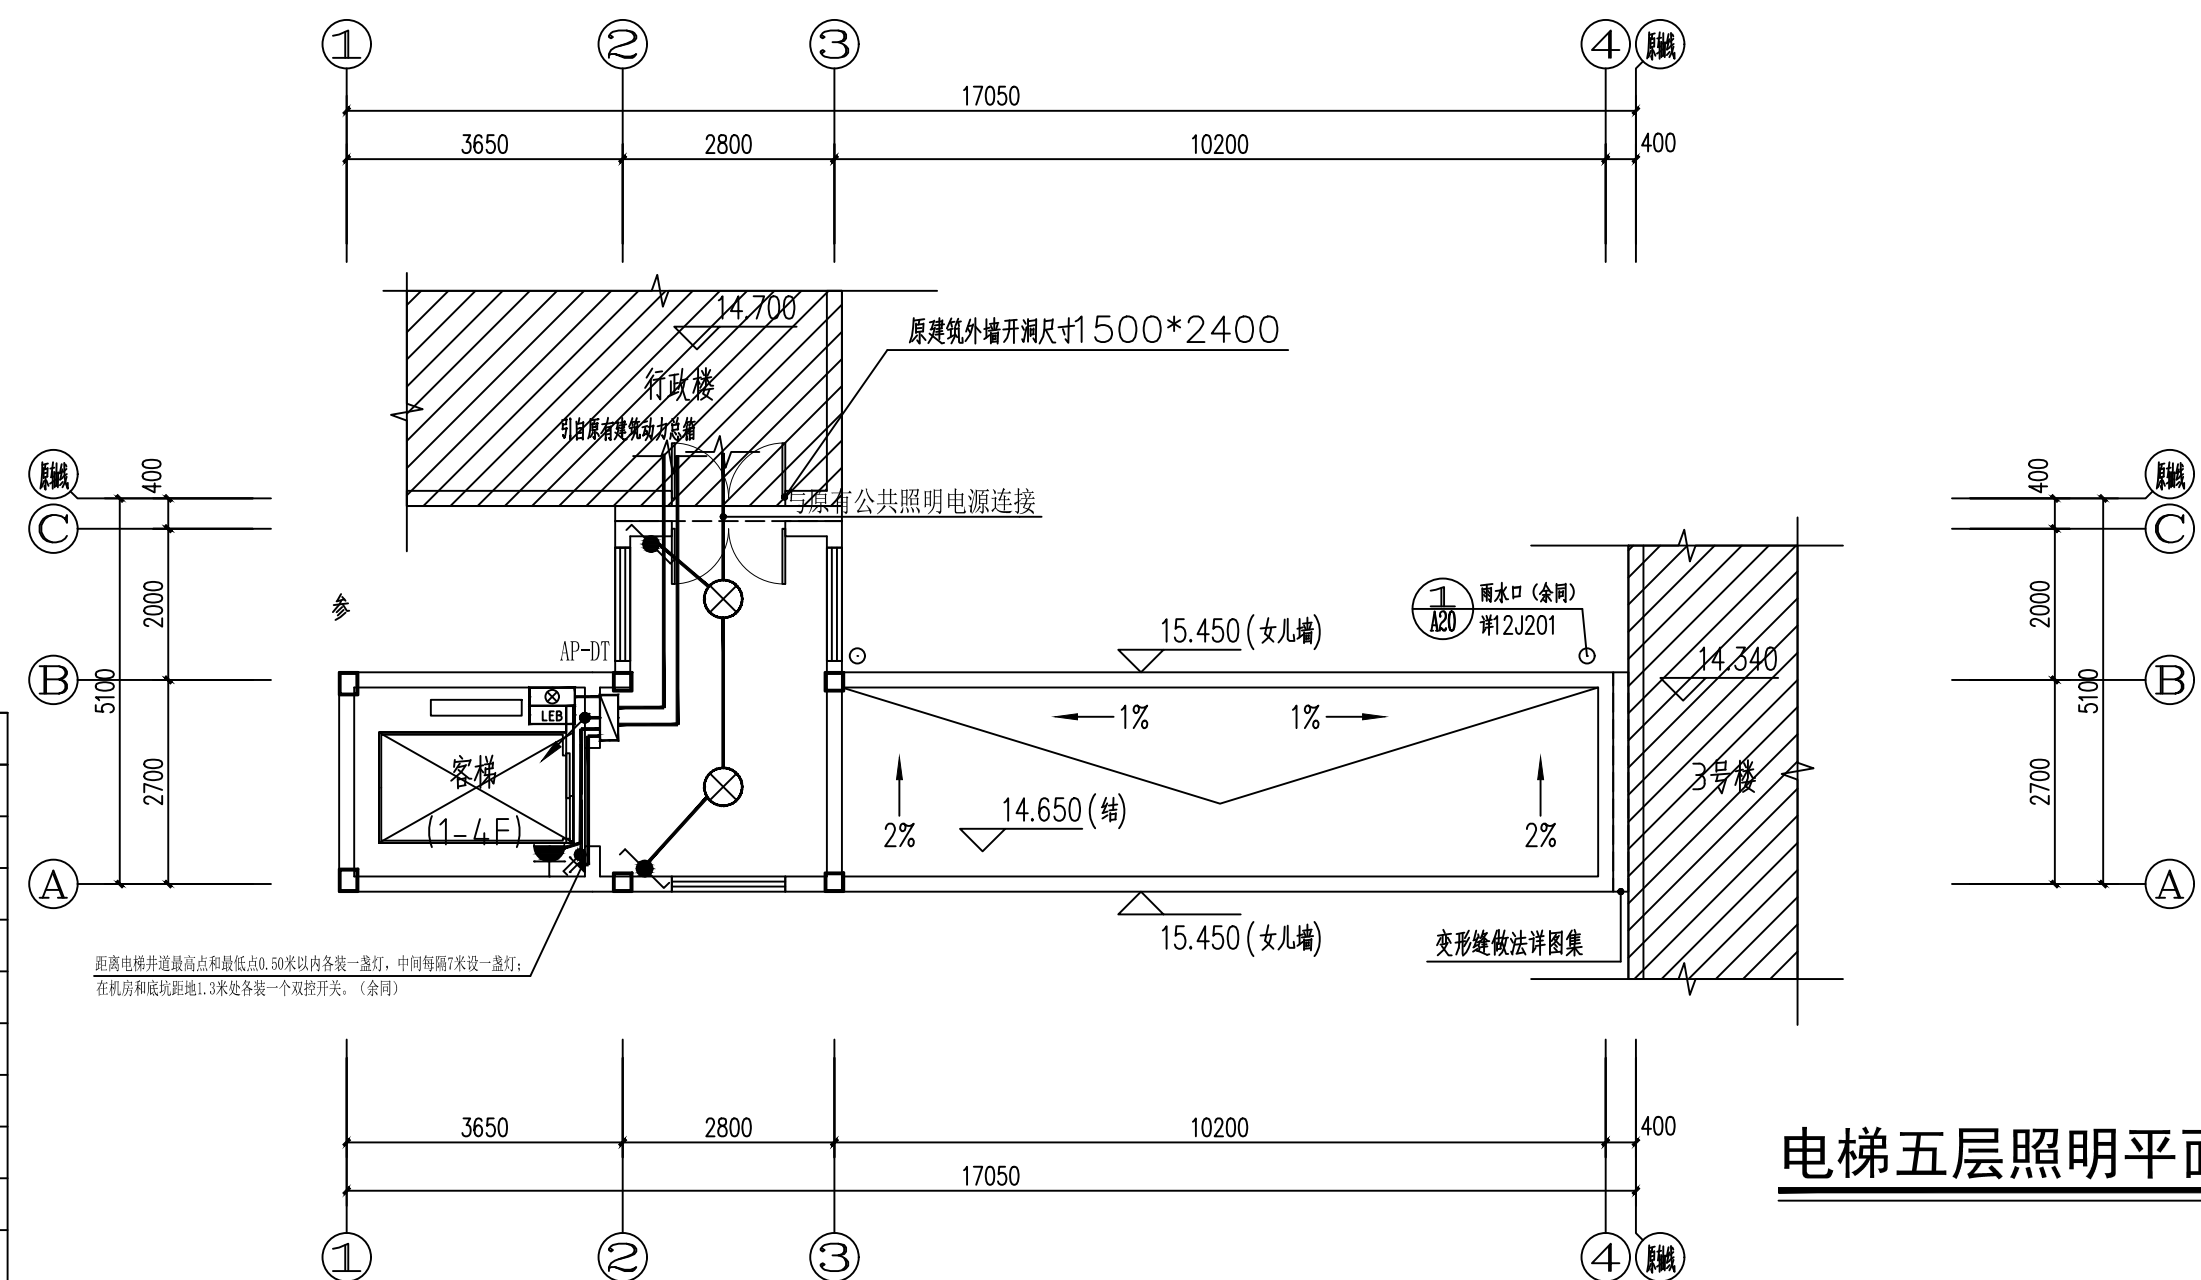

电梯五层照明平面图 1:100

注释: NOTES

HOS
HOUSE INTERNATIONAL DESIGN SHANGHAI Co., Ltd.

资质等级: <甲级>
证书编号: A 131004969
电 话: 02155062909 051682633866
传 真: 02155088652 051682633966

设计出图章/执业签章 STAMP

建设单位 CLIENT

徐州市妇幼保健院

项目名称 PROJECT

住院楼3号楼电梯加建工程

子项名称 PROJECT

住院楼3号楼电梯加建工程

图 名 DRAWING TITLE

电梯及连廊照明配电平面图

项目负责人 PROJECT MGR.	徐海航	
审核人 CHECKED BY	刘勇	
校对人员 CORRECTED BY	李维娜	
专业负责人 DISCIPLINE RESPONSIBLE	刘勇	
设计人 DESIGNED BY	鲁大威	
绘图人 DRAWN BY	鲁大威	

发图负责人
APPROVED FOR ISSUE

设计编号 JOB NO.	
阶段 STAGE	施工图
专业 DISCIPLINE	电气
比例 SCALE	1:100
日期 DATE	2025. 05
版本 VERSION	A
图号 DRAWING NO.	DS01

本工程施工图应签字盖章且经施工图审查机构审查通过后方可作为施工依据