

MEMO

* 本图纸及其内容的版权属江苏合景设计顾问有限公司所有。
THE DRAWING AND THE CONTENTS HEREIN ARE THE COPYRIGHT
OF JIANGSU HECHENG DESIGN CONSULTANT CO., LTD.
未经本公司书面同意, 不得复制制造本图内任何内容或设计。
NO PART OF THE DRAWING AND THE DESIGN CONTAINED
HEREIN MAY BE REPRODUCED WITHOUT THE PRIOR WRITTEN
CONSENT OF A DIRECTOR OF ROCCO DESIGN LIMITED.

承建商必须实地复核所有尺寸。
ALL MEASUREMENTS MUST BE CHECKED AT THE SITE BY THE
CONTRACTOR.

承建商应确保其施工的工程符合国家建筑和消防的相关規定。
The Contractor shall ensure that the construction works
are in conformity with the relevant provisions of the
national building and fire protection.

版本记录

工程名称

无锡市妇联实验托幼中心幼儿创意美术室、舞蹈房及教工之家等安全整改项目

建设单位
CLIENT

无锡市妇联实验托幼中心

敲章区域

THE DESIGN AREA

项目负责人 CHIEF DESIGNER	程书海	
专业负责人 PROJECT DESIGNER	程书海	
设计 DESIGNER	黄浪涛	
制图 DRAWER	秦毅	
校对 PROV-FREADER	黄浪涛	
审核 CHECKER	程书海	
审定 APPROVED	程书海	

专业 TYPE ☐ 室内 ☒ 机电 ☐ 幕墙 ☐ 智能

比例 SCALE	图幅 DRAWING FORMAT	A2
-------------	----------------------	----

版次 EDITION NO.	第一版	日期 DATE	2025.03
-------------------	-----	------------	---------

工程编号
PROJECT NO.

图纸名称
DRAWING TITLE

壯族由來卦而 日三

收付已(约)定日期

图纸编号 电施-01




无锡市妇联实验托幼中心幼儿创意美术室、舞蹈房及教工之家等安全整改项目

施工图设计文件

(装饰电气)

[illegible]

日期: 2025.03.10 专业: 强电专业 审核: 程书海 设计: 黄浪涛 制图: 秦毅 校对: 程书海 审核: 程书海 审定: 程书海 专业: 强电专业 审核: 程书海 设计: 黄浪涛 制图: 秦毅 校对: 程书海 审核: 程书海 审定: 程书海 专业: 强电专业 审核: 程书海 设计: 黄浪涛 制图: 秦毅 校对: 程书海 审核: 程书海 审定: 程书海

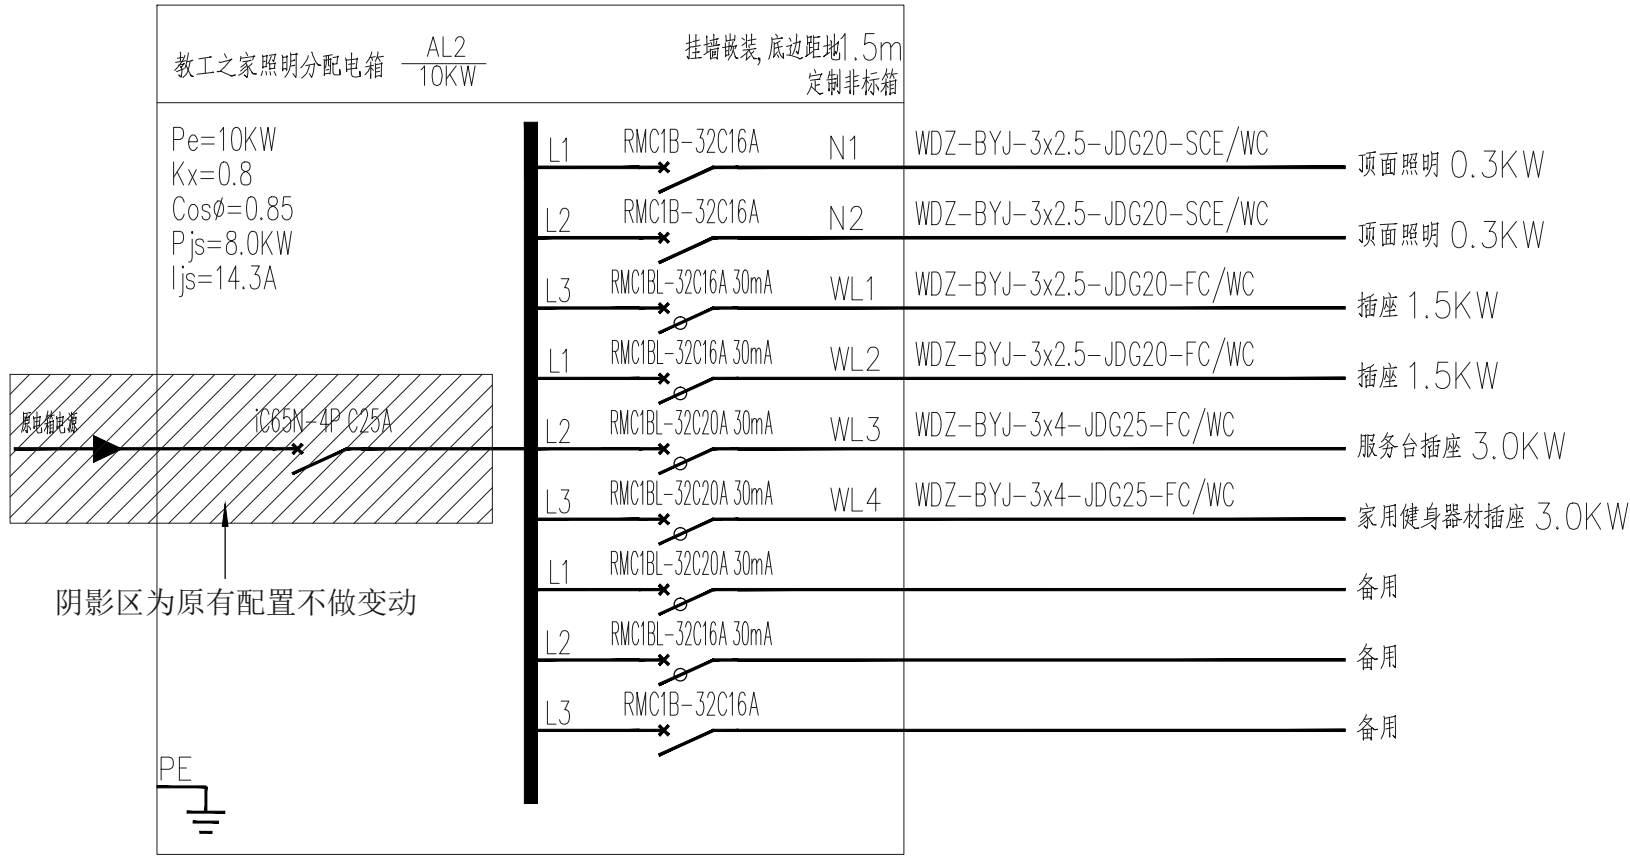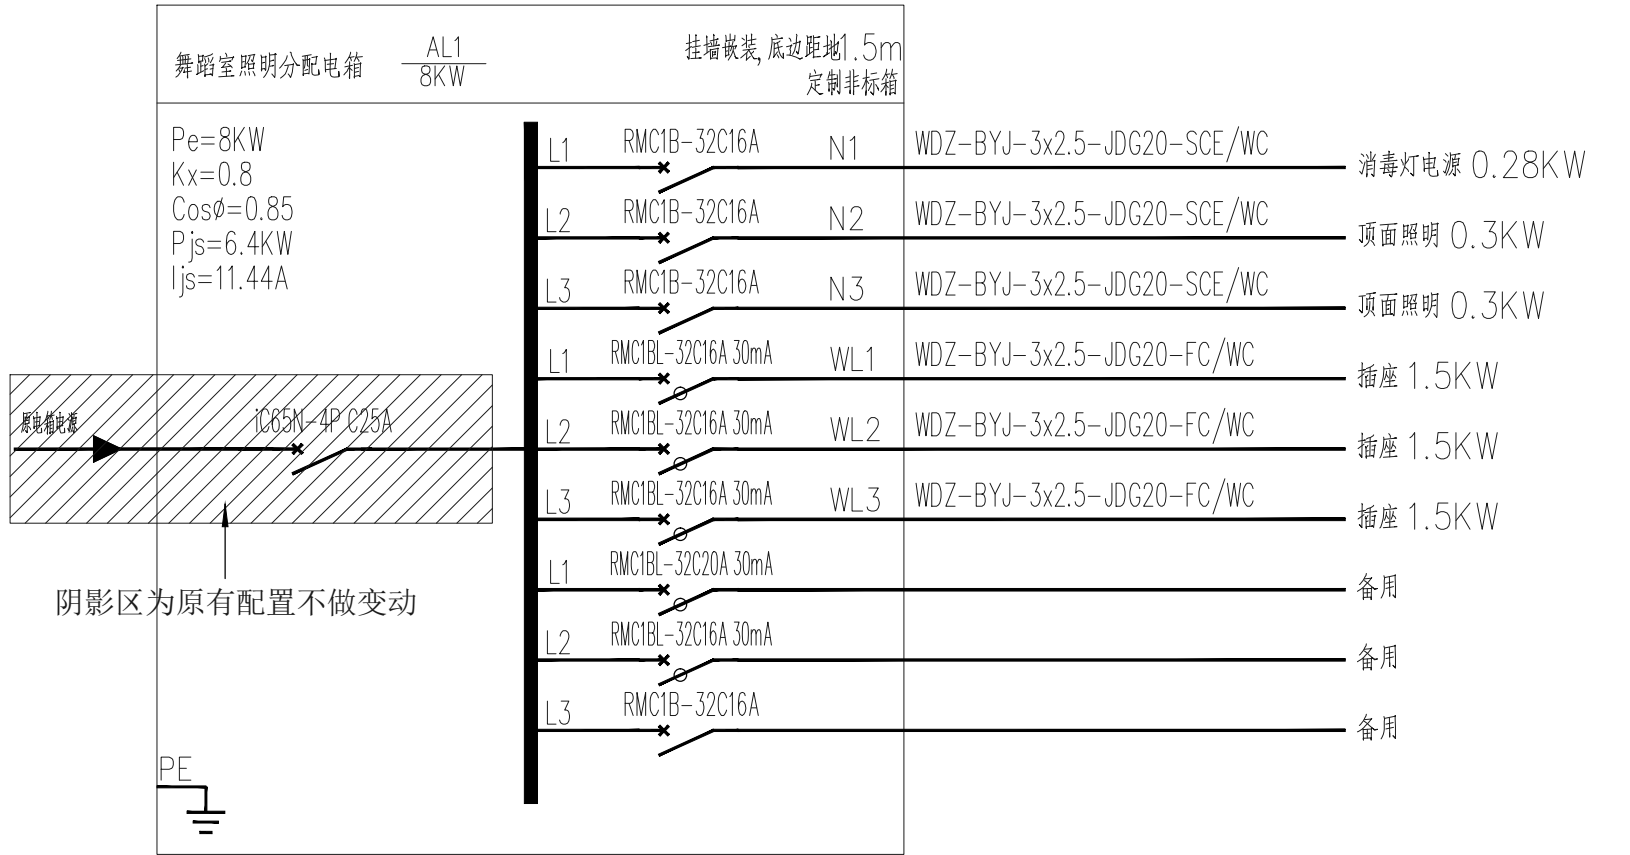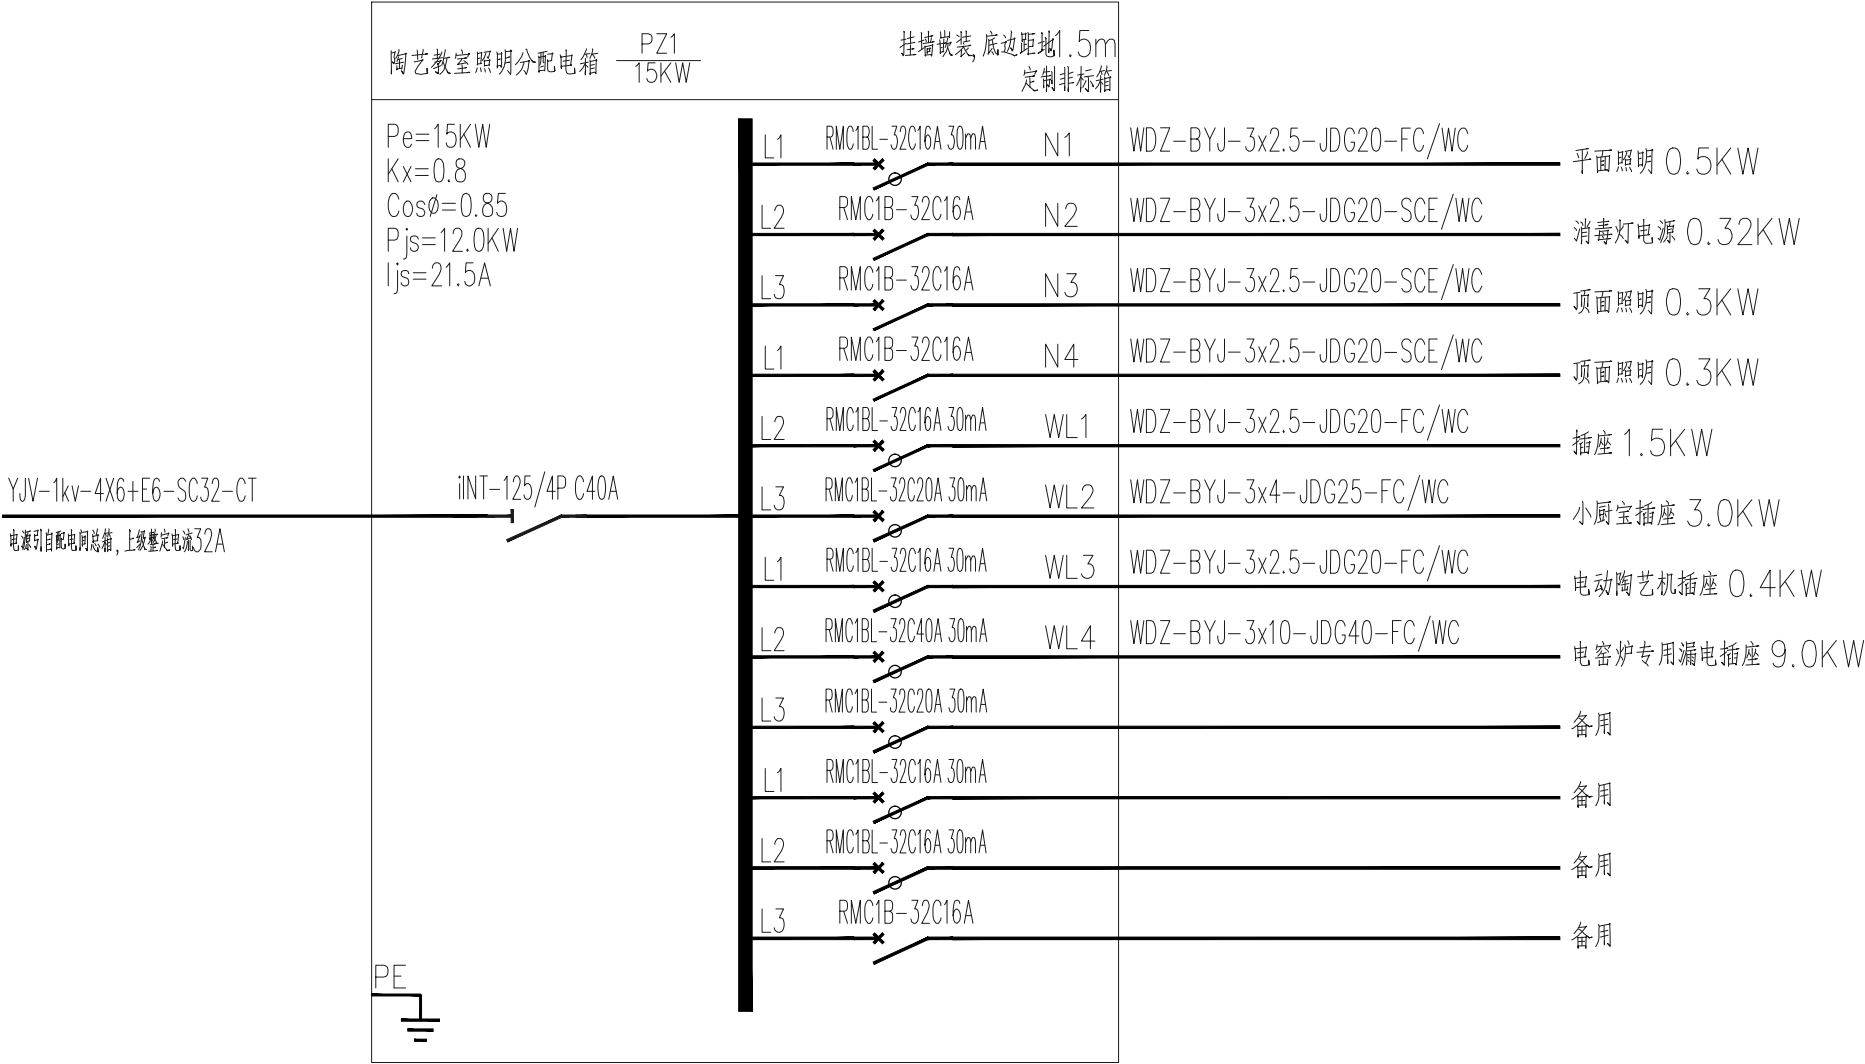

FF
-
FIXTURE / FURNISHING PLAN

比例 1 : 50 @ A2

配电系统图



江苏合众设计顾问有限公司
JIANGSU HECHONG SPACE DESIGN CONSULTANT CO., LTD.

建筑装饰工程设计乙级、消防设施工程设计乙级
编号: A232059509

备注
MEMO

- 本图纸及其内容的所有权归江苏合众设计顾问有限公司所有。THIS DRAWING AND THE CONTENTS HEREIN ARE THE COPYRIGHT OF JIANGSU HECHONG DESIGN CONSULTANT CO., LTD.
- 未经本公司书面同意, 不得复制或转载任何内容或设计。WITHOUT THE WRITTEN PERMISSION OF JIANGSU HECHONG DESIGN CONSULTANT CO., LTD., NO REPRODUCTION OR TRANSMISSION OF ANY CONTENTS OR DESIGN IS ALLOWED.
- 承建商必须按图施工, 不得擅自更改。THE CONTRACTOR MUST FOLLOW THE DRAWING AND SHALL NOT MAKE ANY UNAUTHORIZED CHANGES.
- 承建商必须确保其施工工程符合国家的建筑法规和标准。THE CONTRACTOR SHALL ENSURE THAT THE CONSTRUCTION WORKS ARE IN CONFORMITY WITH THE RELEVANT PROVISIONS OF THE NATIONAL BUILDING AND FIRE PROTECTION.

版本记录
versions

工程名称
PROJECT

无锡市妇联实验托幼中心
幼儿创意美术室、舞蹈房及
教工之家安全整改项目

建设单位
CLIENT

无锡市妇联实验托幼中心

勘察区域
THE DESIGN AREA

项目负责人 CHIEF DESIGNER	程书海	
专业负责人 PROJECT DESIGNER	程书海	
设计 DESIGNER	黄浪涛	
制图 DRAWER	秦毅	
校对 PROV-F-READER	黄浪涛	
审核 CHECKER	程书海	
审定 APPROVED	程书海	

专业
TYPE

□室内 □机电 □幕墙 □智能化

比例
SCALE

图幅
DRAWING FORMAT

A2

版次
EDITION No

第一版

日期
DATE

2025.03


工程编号
PROJECT NO.

图纸名称
DRAWING TITLE

配电系统图

图纸编号
DRAWING NO.

电施-03

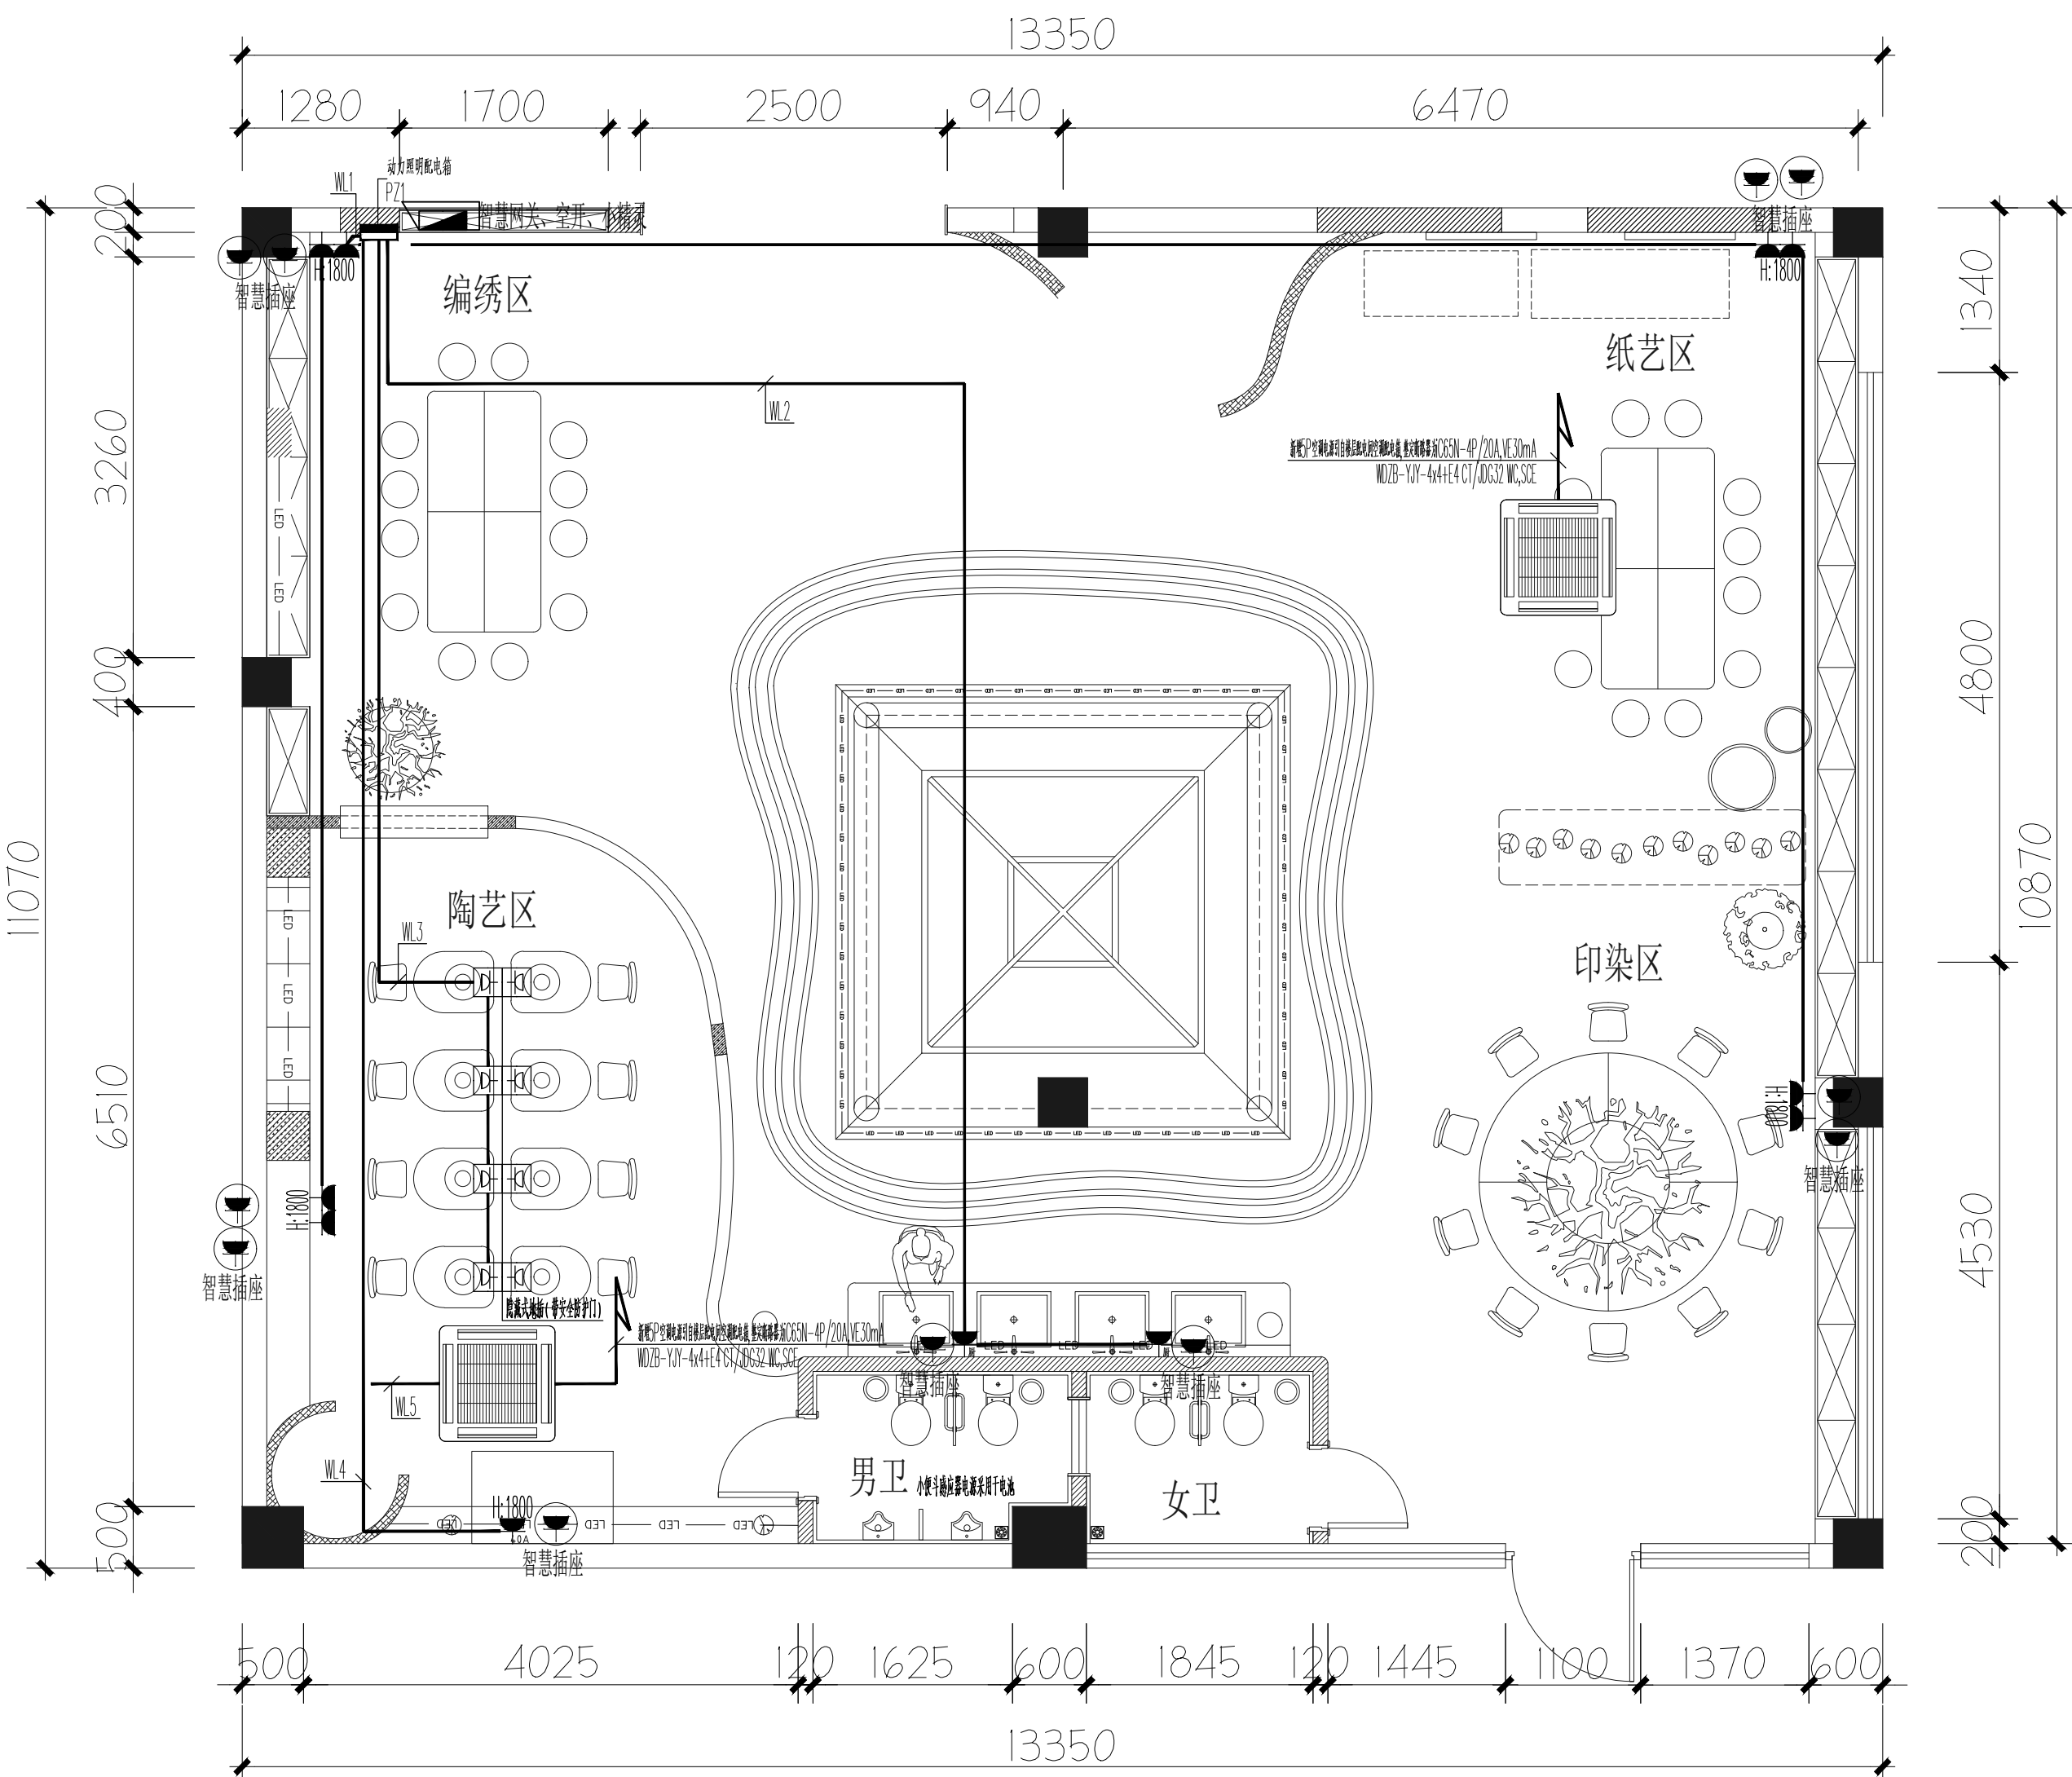

FF
-
FIXTURE / FURNISHING PLAN
比例 1 : 50 @ A2
一层平面插座布置图



He Chang Space Design
CHANG SPACE DESIGN CONSULTANT CO., LTD.
100, NO. 100, CHANG SPACE DESIGN CONSULTANT CO., LTD.
TEL: 0510-88888888 FAX: 0510-88888888
WWW.HECHANGSPACEDESIGN.COM

江苏合众设计咨询有限公司
JIANGSU HECHANG DESIGN CONSULTANT CO., LTD.

建筑装饰工程设计乙级、消防设施工程设计乙级
编号: A232059509

备注
MEMO
• 本图纸及其内容的所有权归江苏合众设计咨询有限公司所有。
THIS DRAWING AND THE CONTENTS HEREIN ARE THE COPYRIGHT
OF JIANGSU HECHANG DESIGN CONSULTANT CO., LTD.
• 未经本公司书面许可, 不得复制或在本图纸内任何内容或设计。
• 本图纸及其内容的所有权归江苏合众设计咨询有限公司所有。
HEREN MAY BE REPRODUCED WITHOUT THE PRIOR WRITTEN
CONSIST OF A DIRECTOR OF ROCCO DESIGN LIMITED.
• 承建商必须实地复核所有尺寸。
• ALL MEASUREMENTS MUST BE CHECKED AT THE SITE BY THE
CONTRACTOR.
• 承建商必须确保其施工工程符合国家的建筑法规和消防技术规范。
• The Contractor shall ensure that the construction works
are in conformity with the relevant provisions of the
national building and fire protection

版本记录 versions

工程名称
PROJECT
无锡市妇联实验托幼中心
幼儿创意美术室、舞蹈房及教
工之家安全整改项目

建设单位
CLIENT
无锡市妇联实验托幼中心

勘察区域
THE DESIGN AREA

项目负责人 CHIEF DESIGNER	程书海	程书海
专业负责人 PROJECT DESIGNER	程书海	程书海
设计 DESIGNER	黄浪涛	黄浪涛
制图 DRAWER	秦毅	秦毅
校对 PROOF-READER	黄浪涛	黄浪涛
审核 CHECKER	程书海	程书海
审定 APPROVED	程书海	程书海

专业
TYPE
☐ 室内 ☐ 机电 ☐ 幕墙 ☐ 智能化
比例
SCALE
图幅
DRAWING FORMAT
A2
版次
EDITION NO
第一版
日期
DATE
2025.03

工程编号
PROJECT NO.

图纸名称
DRAWING TITLE
一层平面插座布置图


图纸编号
DRAWING NO.
电施-04

负责人 DESIGNER	程书海	
负责人 ECT DESIGNER	程书海	
OWNER	黄浪涛	
OWNER	秦毅	
OFF-READER	黄浪涛	
OWNER	程书海	
APPROVED	程书海	

☐ 室内 ☒ 机电 ☐ 幕墙 ☐ 智能	
E	图幅 DRAWING FORMAT A2
第一版 DATE	2025.03


名称
NIVING TITLE

编号
DRAWING NO.

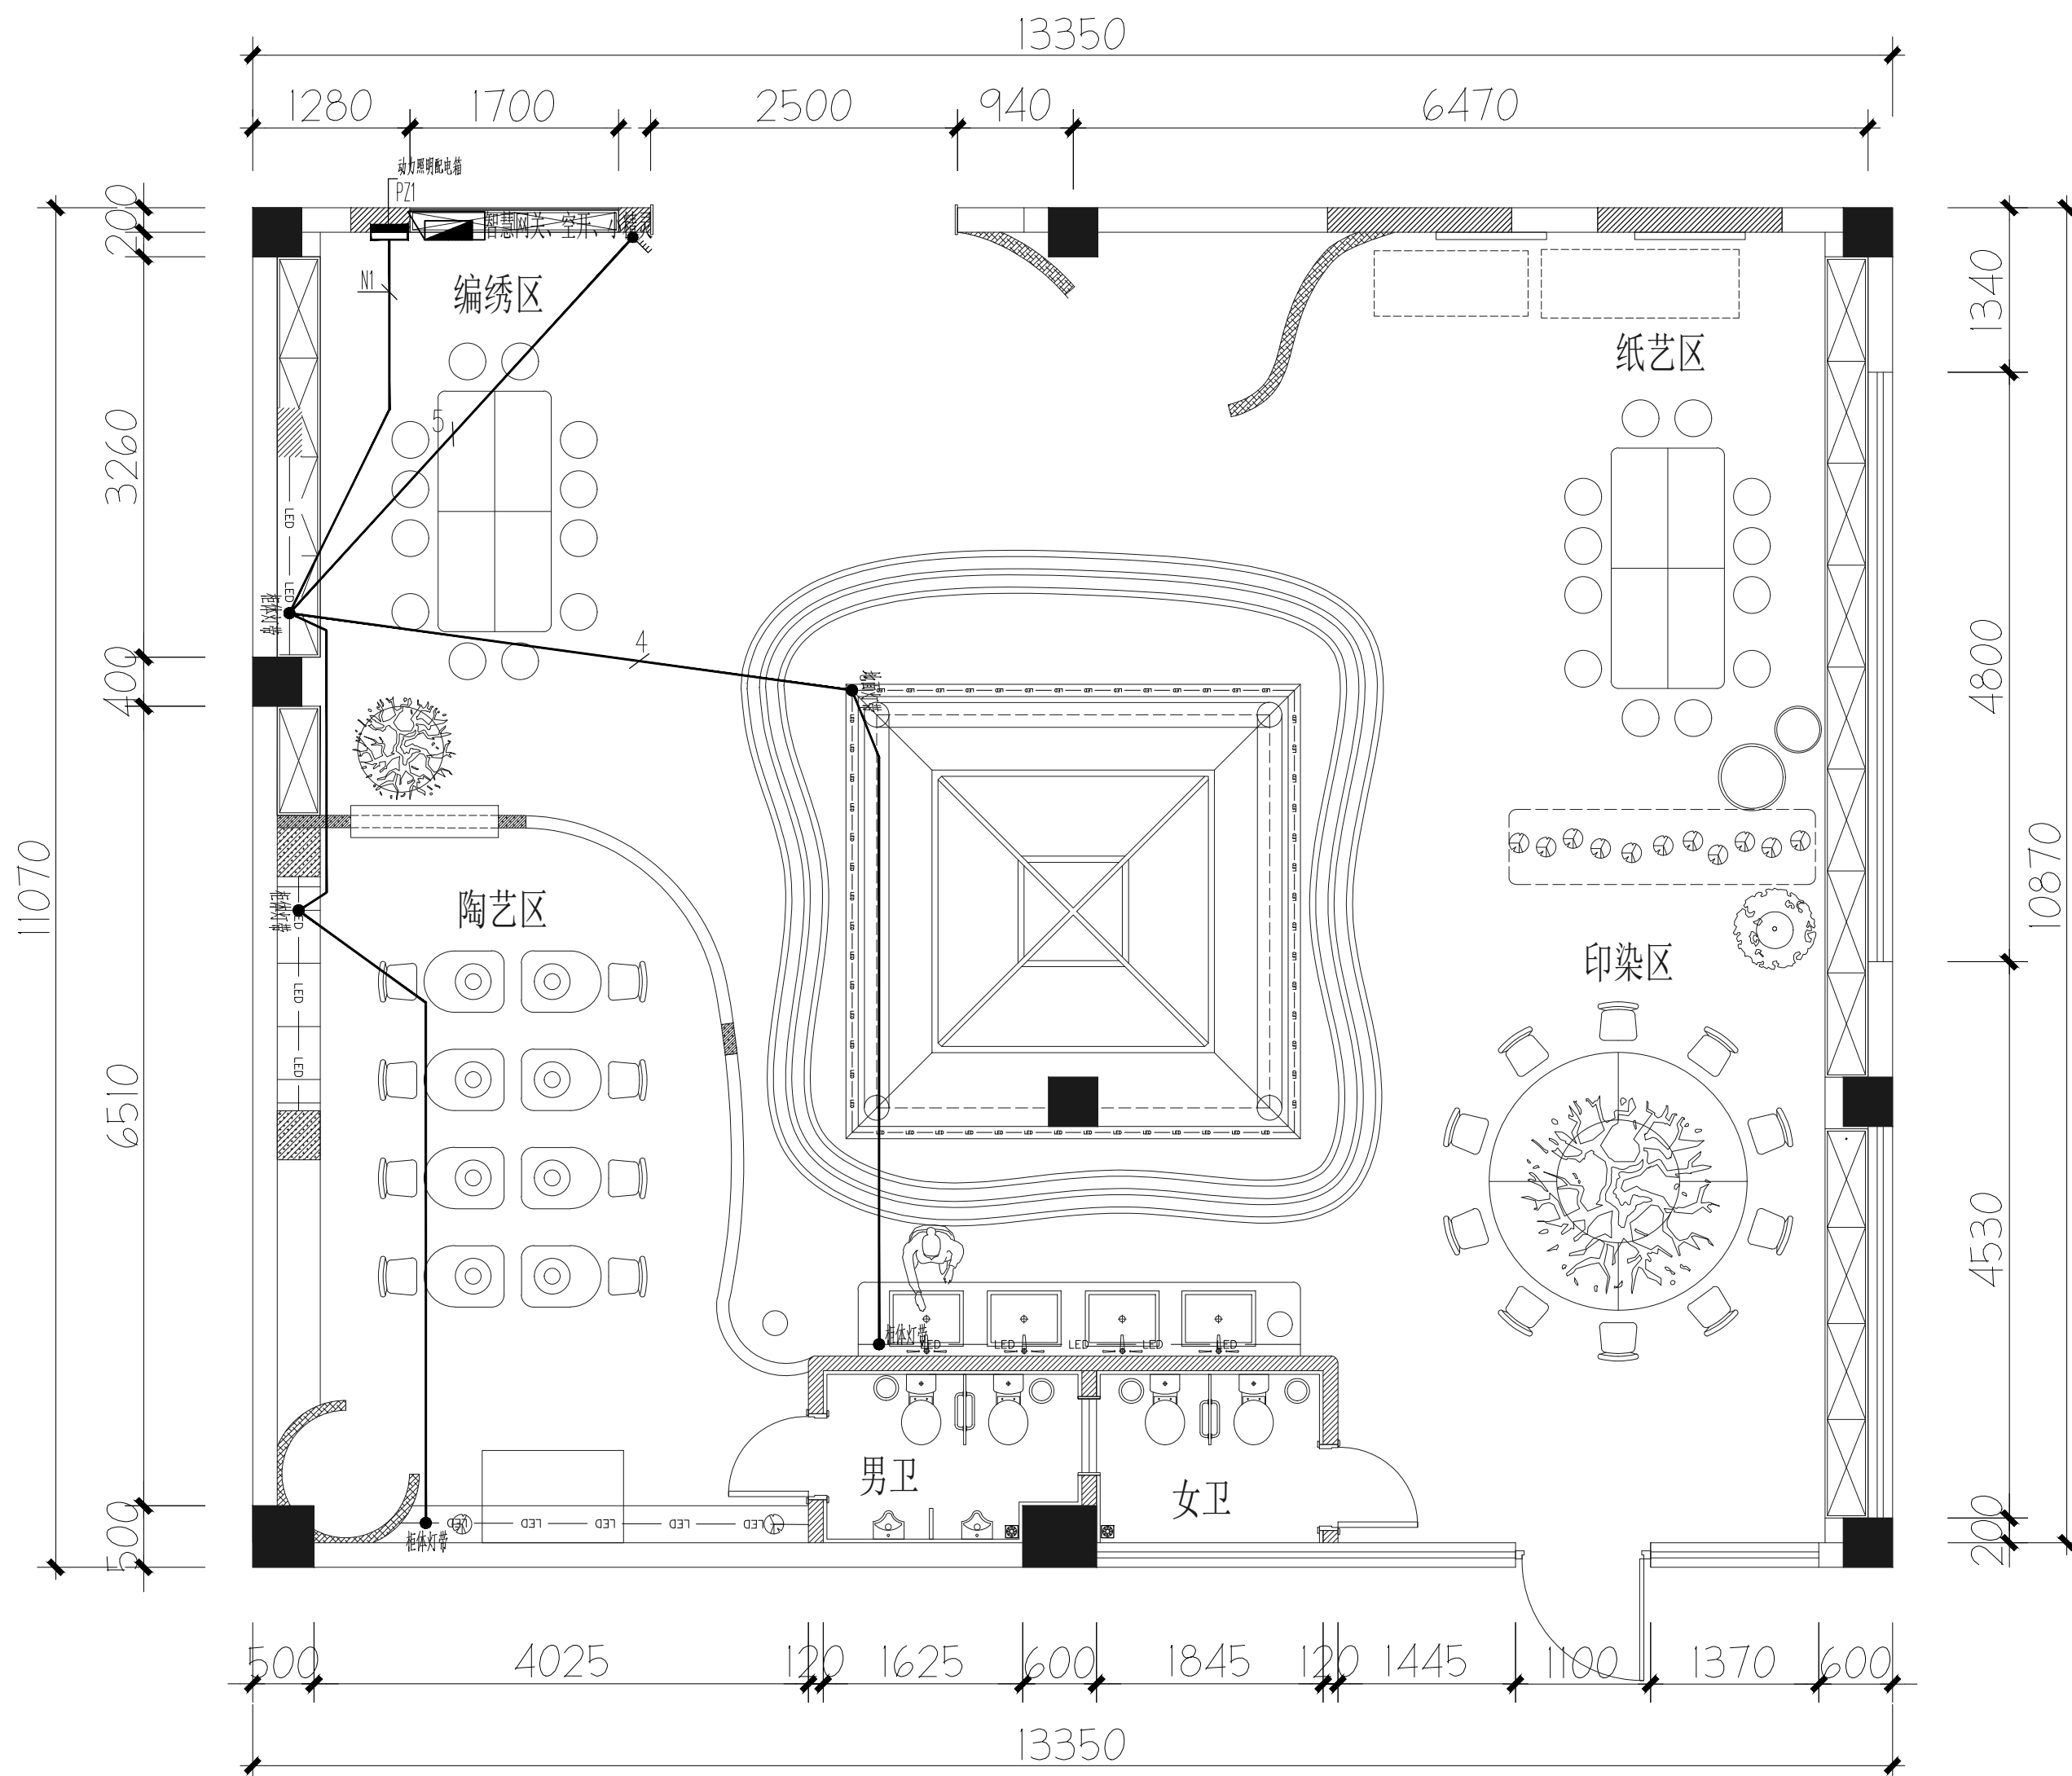


FF
-

 FIXTURE / FURNISHING PLAN
比例 1 : 50 @ A2 一层平面照明布置图



年月日
合装日期
弱电专业
弱电专业
暖通专业
给排水专业
结构专业
建筑专业
总图专业

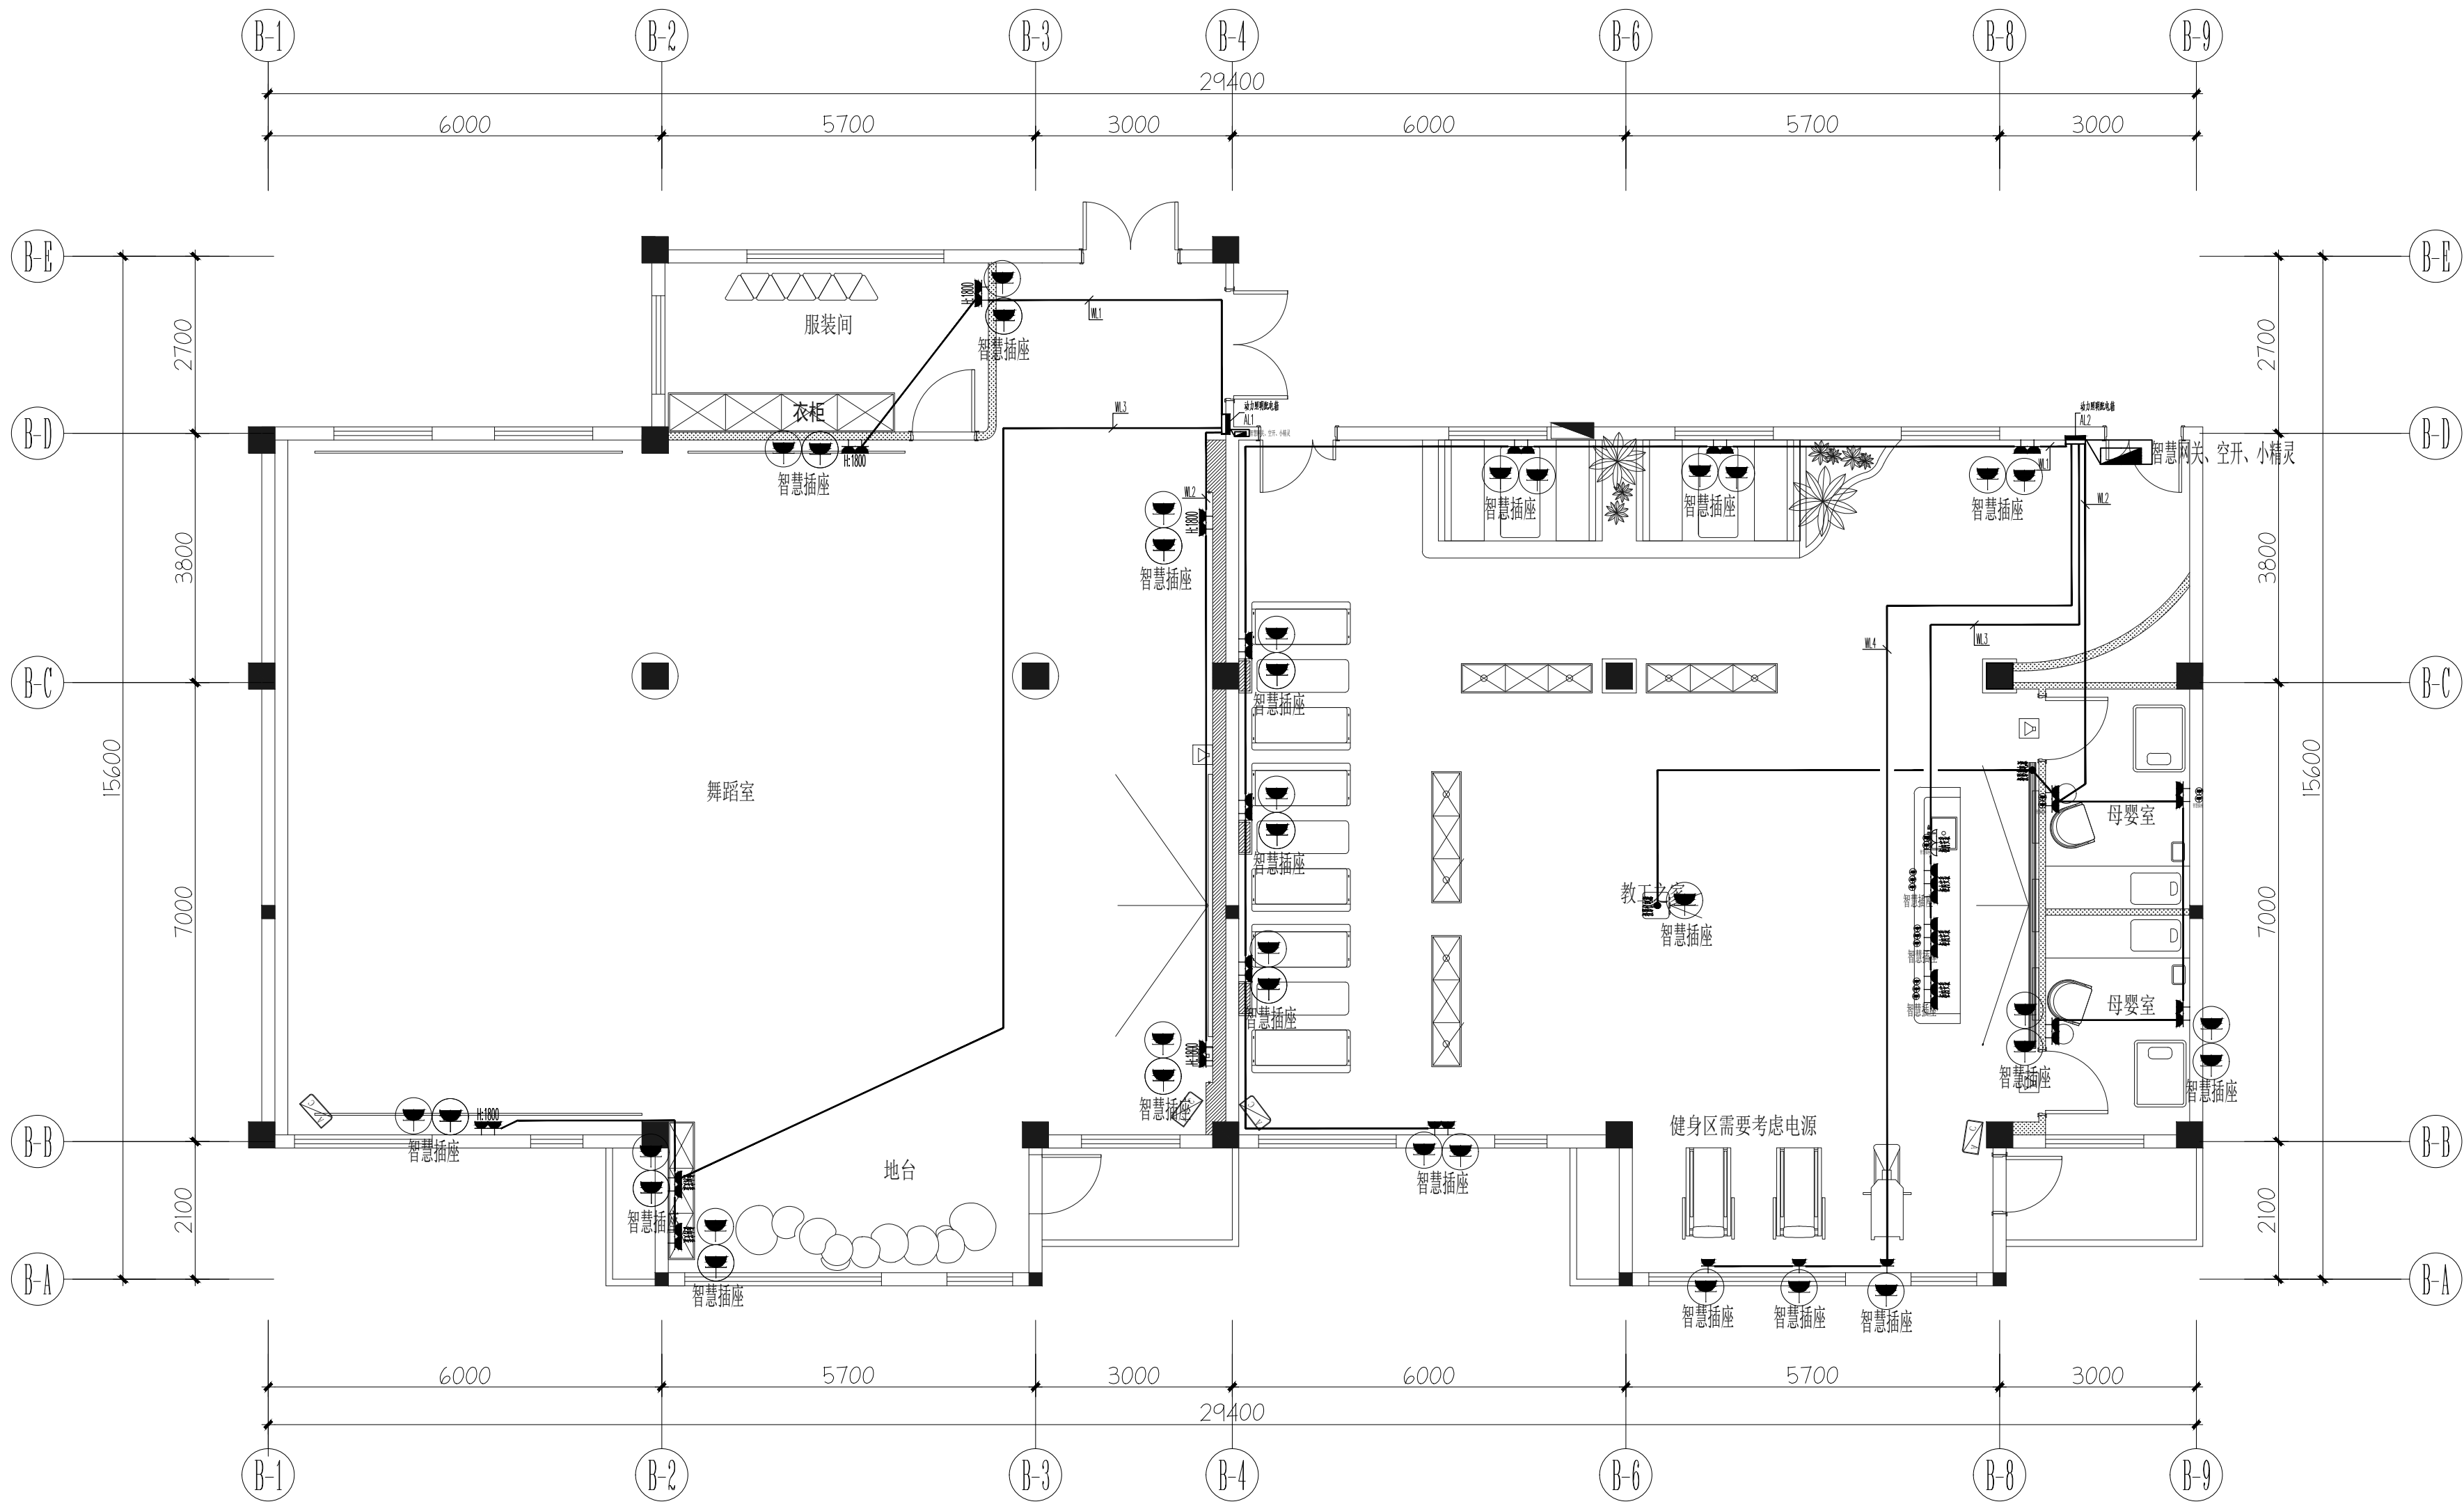

FF
-
FIXTURE / FURNISHING PLAN
比例 1 : 80 @ A2
四层平面插座布置图



He Chang Space Design
HE CHANG SPACE DESIGN CONSULTANT CO., LTD.
100, NO. 100, JINJIANG ROAD, JIANGSU PROVINCE, CHINA
TEL: 0510-88888888 FAX: 0510-88888888
E-MAIL: hechangspace@163.com

江苏合众设计顾问有限公司
JIANGSU HECHANG DESIGN CONSULTANT CO., LTD.

建筑装饰工程设计乙级、消防设施工程设计乙级
编号: A232059509

备注
MEMO
●本图纸及其内容的所有权归江苏合众设计顾问有限公司所有
THIS DRAWING AND THE CONTENTS HEREIN ARE THE COPYRIGHT
OF JIANGSU HECHANG DESIGN CONSULTANT CO., LTD.
●未经本公司书面许可, 不得复制或在本图内任何内容或设计
●NO PART OF THE DRAWING AND THE DESIGN CONTAINED
HEREIN MAY BE REPRODUCED WITHOUT THE PRIOR WRITTEN
CONSENT OF A DIRECTOR OF ROKCO DESIGN LIMITED.
●承建商必须实地复核所有尺寸
●ALL MEASUREMENTS MUST BE CHECKED AT THE SITE BY THE
CONTRACTOR.
●承建商必须确保其施工工程符合国家的建筑规范和消防技术规范
●The Contractor shall ensure that the construction works
are in conformity with the relevant provisions of the
national building and fire protection

版本记录
versions

工程名称
PROJECT
无锡市妇联实验托幼中心幼
儿创意美术室、舞蹈房及教
工之家安全整改项目

建设单位
CLIENT
无锡市妇联实验托幼中心

勘察区域
THE DESIGN AREA

项目负责人 CHIEF DESIGNER	程书海	
专业负责人 PROJECT DESIGNER	程书海	
设计 DESIGNER	黄浪涛	
制图 DRAWER	秦毅	
校对 PROV-F-READER	黄浪涛	
审核 CHECKER	程书海	
审定 APPROVED	程书海	

专业 TYPE	☐ 室内 ☐ 机电 ☐ 幕墙 ☐ 智能化
比例 SCALE	图幅 DRAWING FORMAT A2
版次 EDITION NO	第一版 DATE 2025.03
工程编号 PROJECT NO.	
图纸名称 DRAWING TITLE	四层平面插座布置图
图纸编号 DRAWING NO.	电施-08

