


姓名	(姓名)
专业	(专业)
日期	(日期)
姓名	(姓名)
专业	(专业)
日期	(日期)
姓名	(姓名)
专业	(专业)
日期	(日期)
姓名	(姓名)
专业	(专业)
日期	(日期)

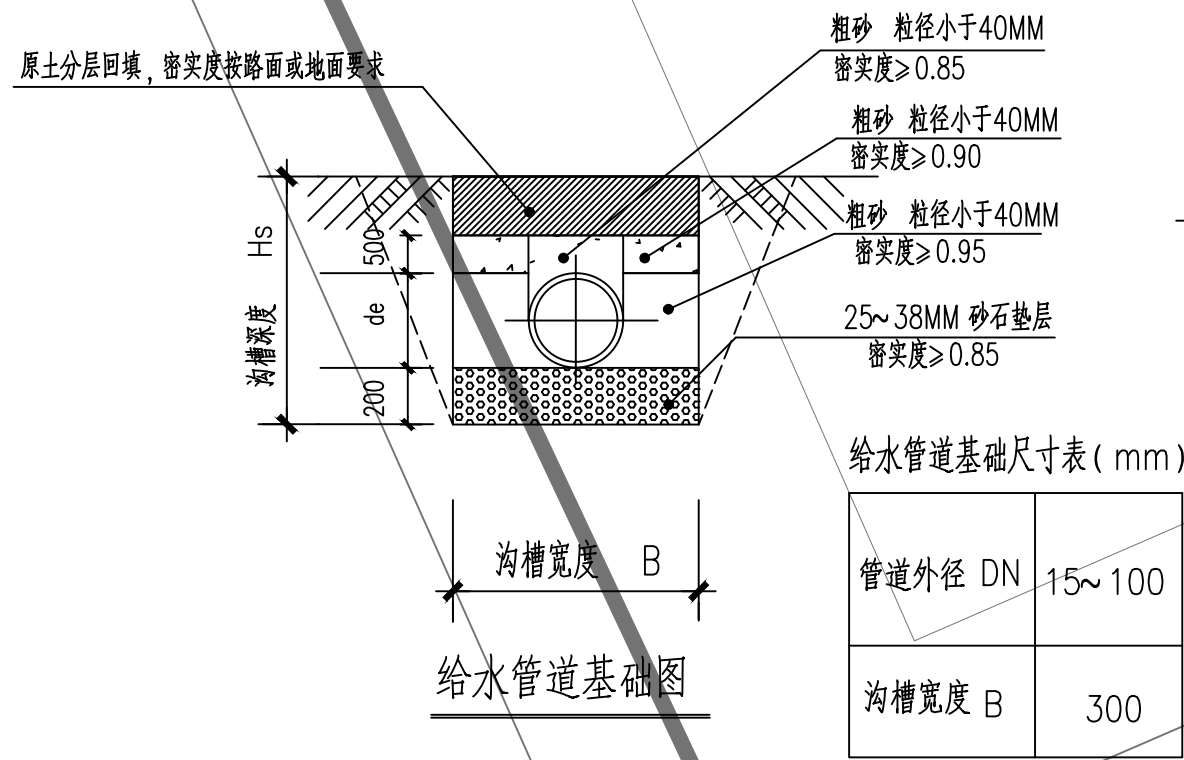

接已建给水管
钢丝网骨架聚乙烯 (PE) 复合给水管，电熔连接，管道PE原料不低于PE80

X=37827.400
Y=66613.670

新增雨水管，连接排水沟，
坡度0.003坡向市政外侧已
建雨水井

采用HDPE双壁波纹管 (内径
系列)，胶圈密封承插连接。
管道环刚度均大于等于
8KN/m，塑料管道和检查
井之间采用橡胶圈密封柔
性连接。管径DN300，采用
20cm厚C20混凝土包封。塑
料排水管道包封时应以检
查井到检查井的全管连续
包封。

绿篱围墙
做法详大样


混凝土地面
做法详大样

300宽排水沟
余同，做法详大样

道闸
专业厂家深化设计

出口

现状示意图

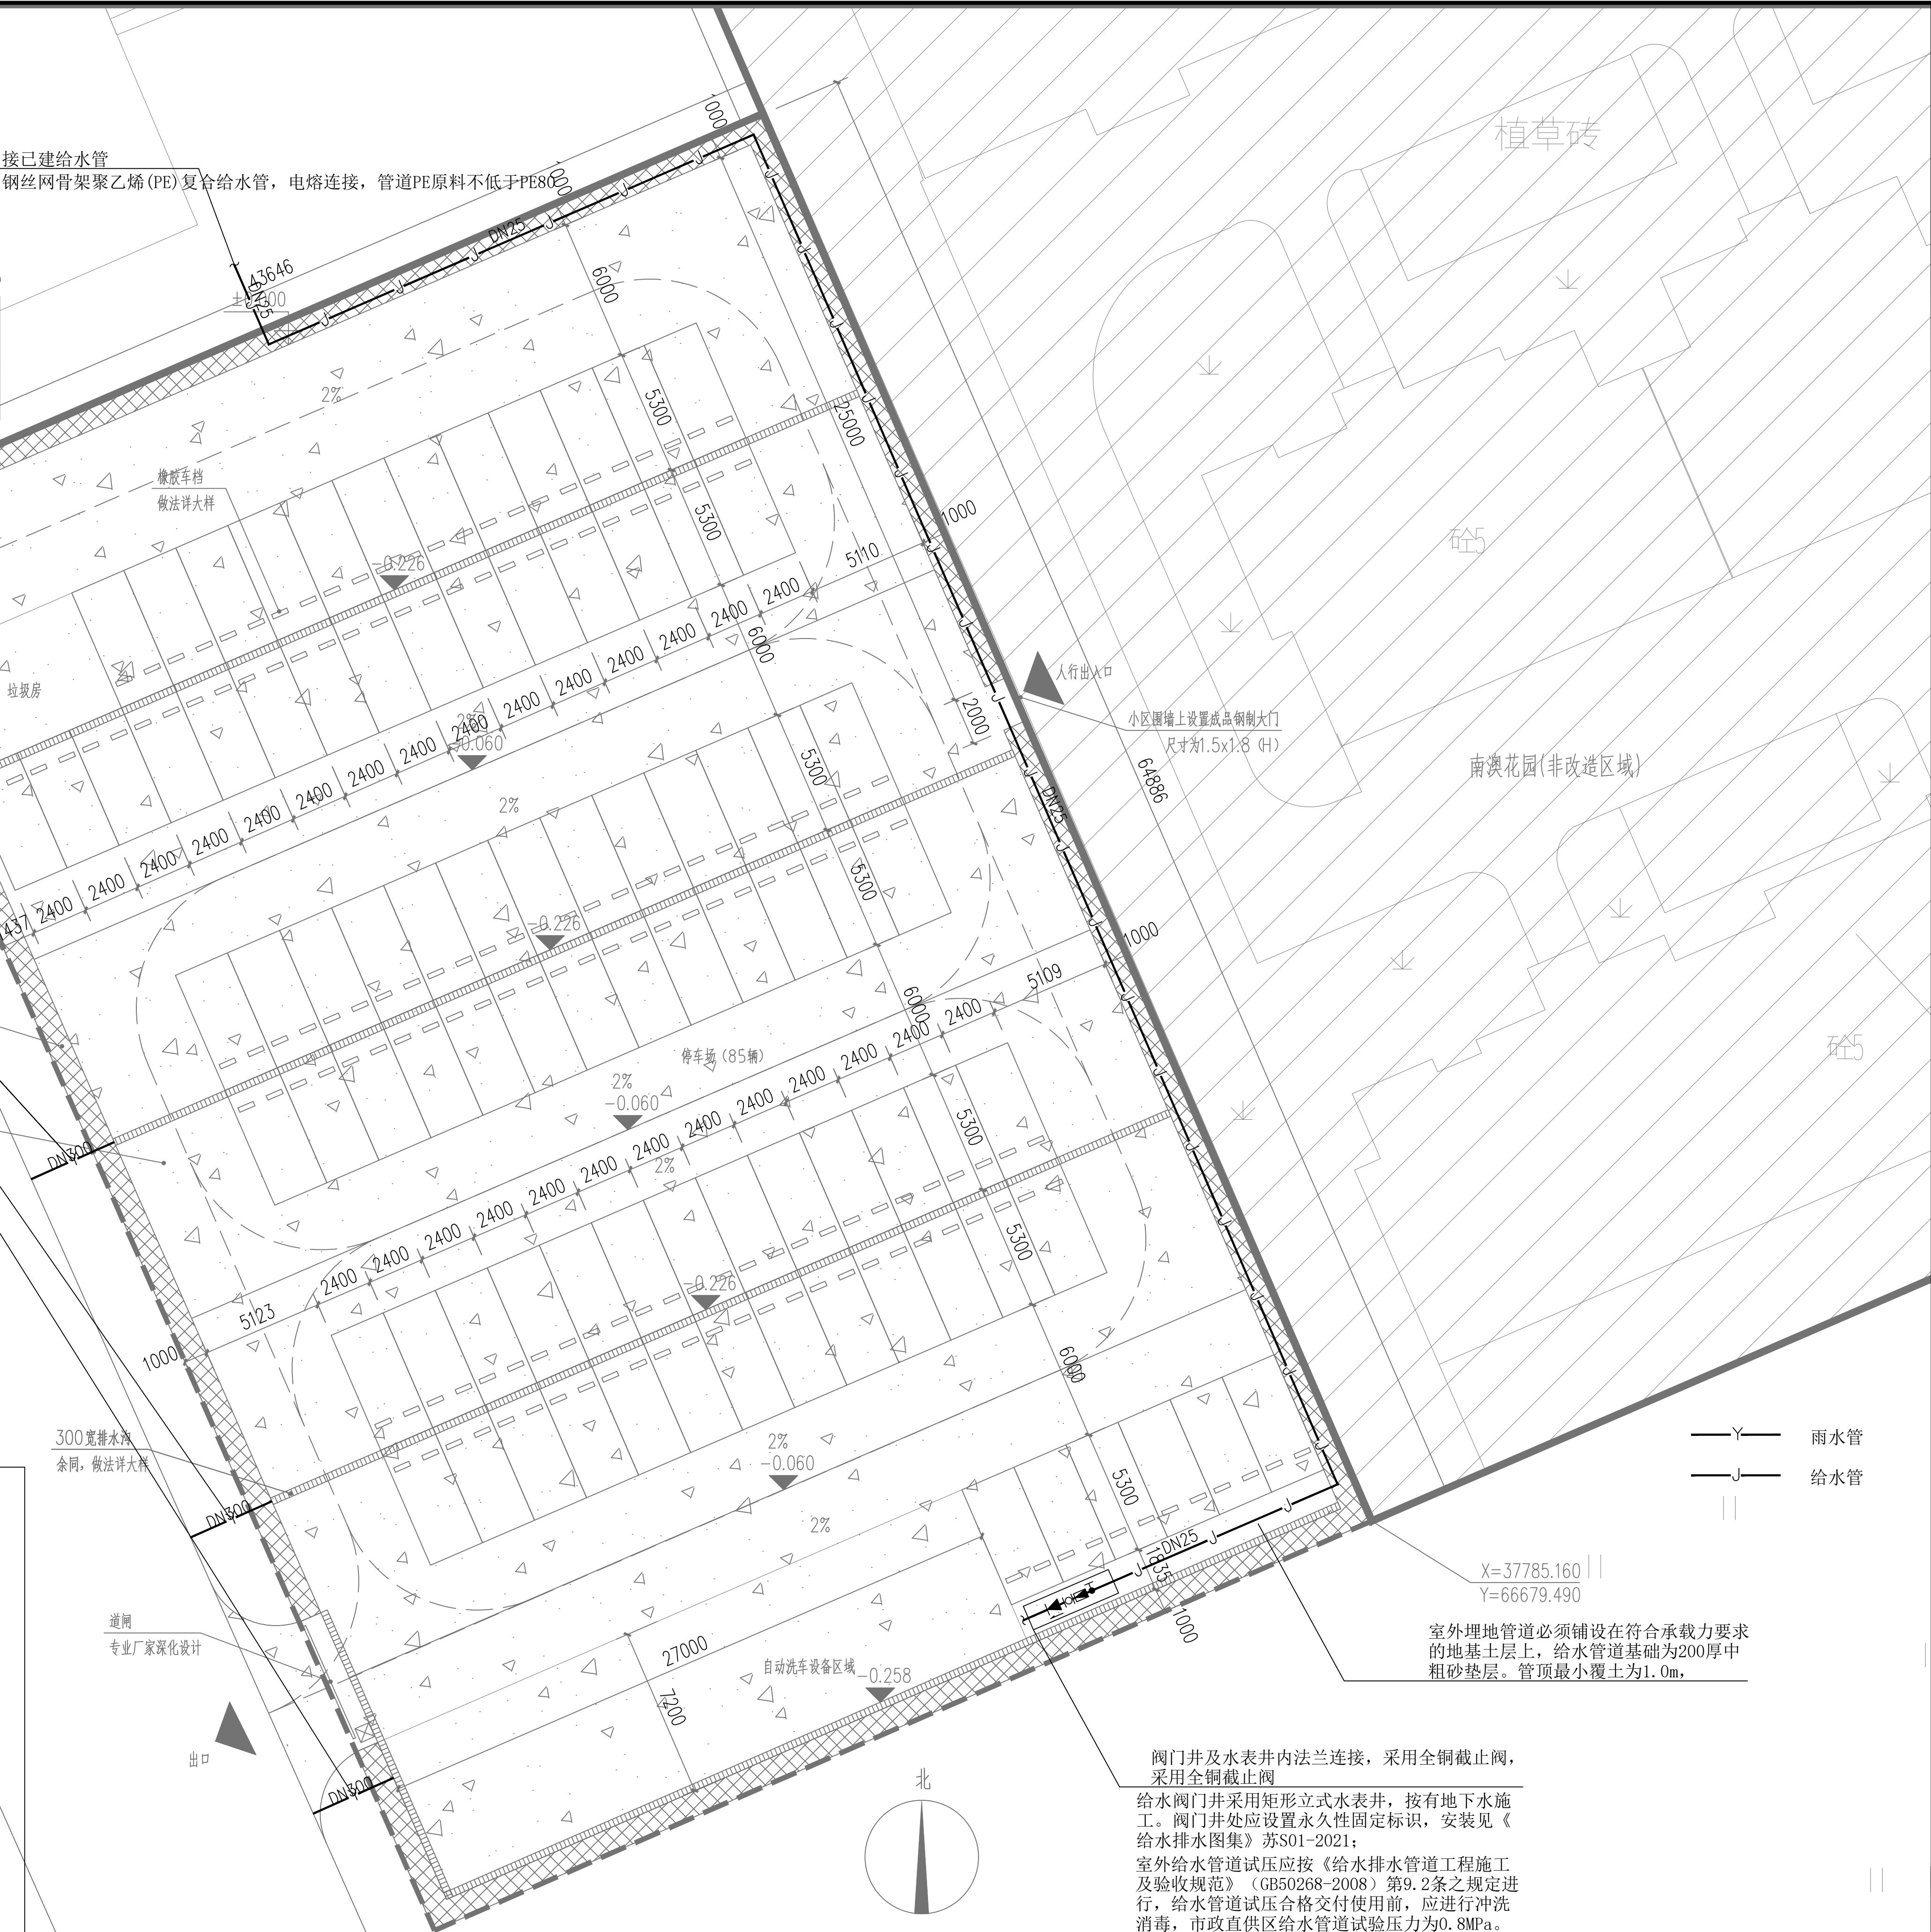


—Y— 雨水管
—J— 给水管

X=37785.160
Y=66679.490

室外埋地管道必须铺设在符合承载力要求的
地基土层上，给水管道基础为200厚中
粗砂垫层。管顶最小覆土为1.0m，

阀门井及水表井内法兰连接，采用全铜截止阀，
采用全铜截止阀

给水阀门井采用矩形立式水表井，按有地下水施
工。阀门井处应设置永久性固定标识，安装见《
给排水图集》苏S01-2021；
室外给水管道试压应按《给水排水管道工程施工
及验收规范》(GB50268-2008) 第9.2条之规定进
行，给水管道试压合格交付使用前，应进行冲洗
消毒，市政直供区给水管道试验压力为0.8MPa。

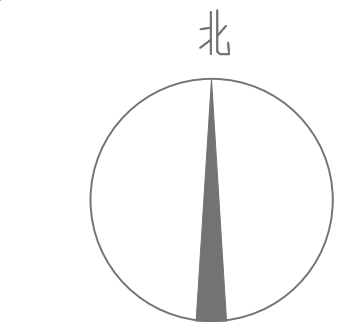

停车场给排水总平面图 1:150

NOTES:

(出图专用章)
(执业注册章)
SEAL

 **苏州东吴建筑设计院
有限责任公司**
SUZHOU DONGWU INSTITUTE
OF ARCHITECTURE DESIGN CO., LTD.
建筑工程 甲级 A232019691

合作设计
COOPERATOR

建设单位
CLIENT

苏州工业园区斜塘街道办事处

工程名称
PROJECT TITLE

南澳花园商业街整体提升改造项目

子项名称
JOB TITLE

停车场

图纸内容
DWG TITLE

停车场给排水总平面图

设计编号 PRO. No.

SSSSSS

工程号码 JOB No.

审定 Approved		项目负责人 Project Mgr.	徐 诚	徐 诚
审核 Examined	许鹏飞	专业负责人 Job Mgr.	许鹏飞	许鹏飞
复核 Re-examined		设计 Design	马晓琪	马晓琪
校对 Checked	白小馨	制图 Draw	马晓琪	马晓琪
		图纸编号 Dwg. No.	水施-	01
		日期 Date	2025.07	版本 Rev.