



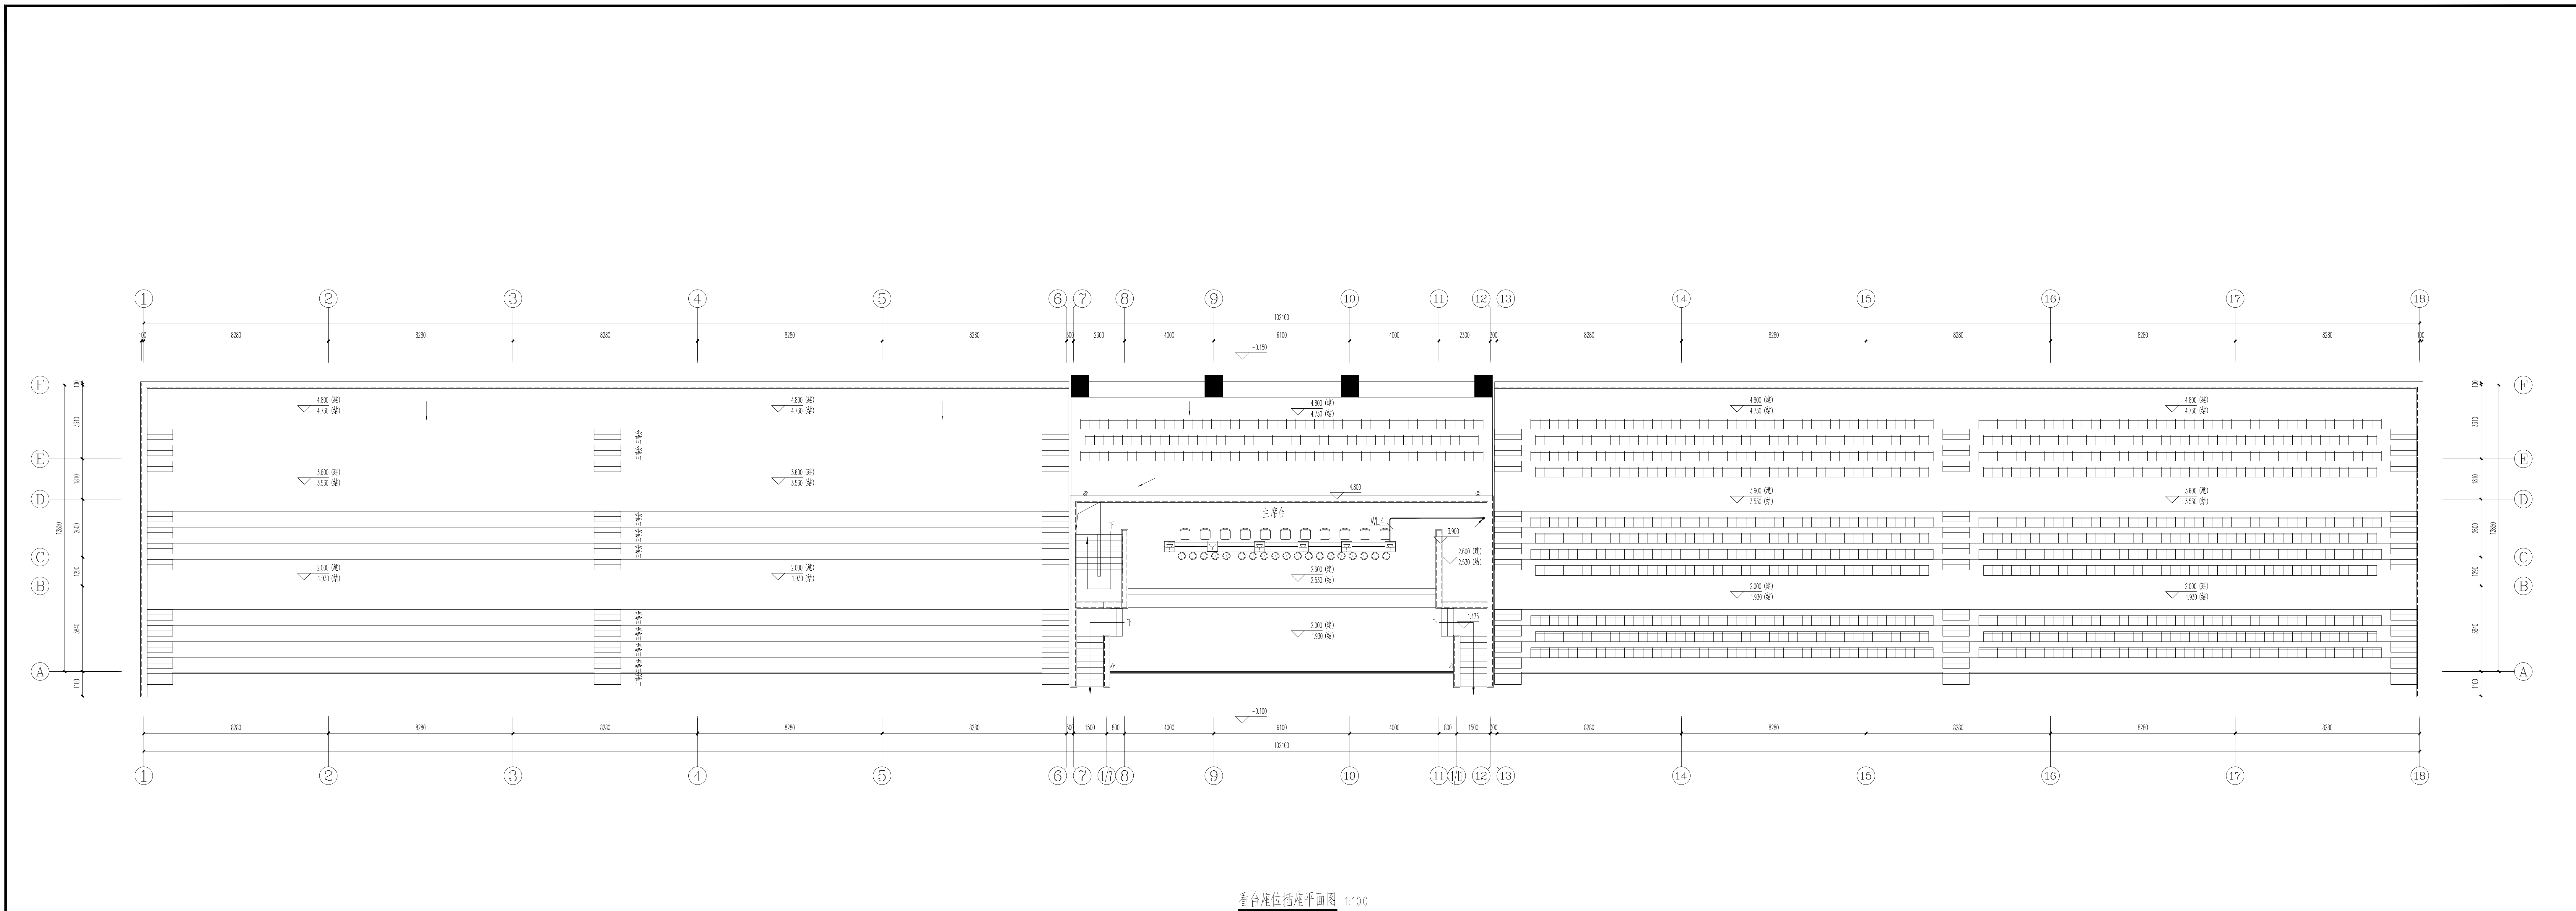

看台座位插座平面图 1:100

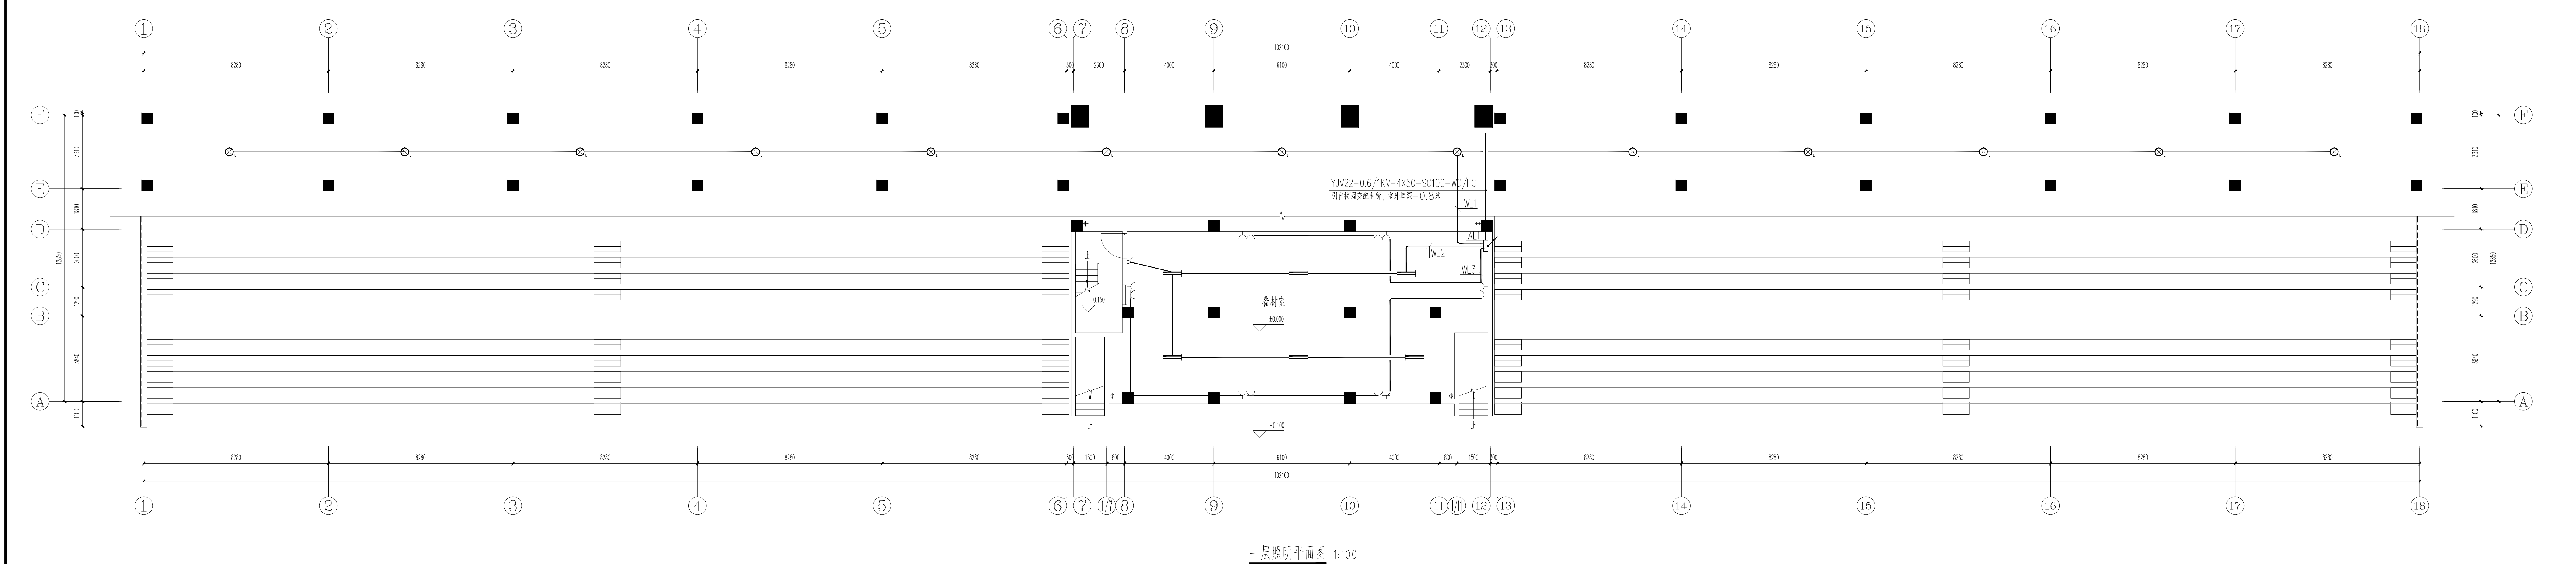

一层照明平面图 1:100

 六度建筑 NEWDU	苏州六度设计研究院有限公司 NEWDU ARCHITECTURE & ENGINEERING 工程勘察设计证书编号(建筑工程甲): A12008390		建设单位 CLIENT		江苏常熟农村商业银行	
	项目负责人 陈新		设计人 陈新		设计人 陈新	
	审核人 陈新		校对 陈新		审核人 陈新	
	设计人 陈新		工程名称 看台座位插座平面图		工程编号 NEWDU2024012-4	
			比例 1:100		专业 电气	
			日期 2025.03		图号 05-03/04	
图例 NEWDU		图例 NEWDU		图例 NEWDU		