

JOHNSON—DESIGN STUDIO

无锡市东绛第二实验学校卫生间改造装修项目

整套设计施工图文本

项目编号：J20250404

编制日期：2025-04-01

暖通	给排水
电气	强弱电
动力	施工

1 工程概况:

- 1.1 工程地址: 江苏省无锡市东绛第二实验学校
1.2 工程项目: 无锡市东绛第二实验学校卫生间改造
1.3 建筑面积: 建筑65平方*24个卫生间, 共计1560平方
1.4 建筑层数: 4层
1.5 设计师: 李俊颀 级别: 部门:
1.6 甲方需求:

1.7 设计风格:

1.8 设计范围:

施工图

1.9 乙方公司:

名称 无锡俊颀设计有限责任公司

统一社会信用代码 91320211MA24XNJR9D

销售方地址 无锡市梁溪区水晶湾雅苑 25-201

电话 13764569795

销方开户银行 招商银行股份有限公司无锡分行 营业部

银行账号 510905590210101

1.10、注意事项:

施工中如有设计变更项, 请及时与业主沟通和设计方联系

2 设计依据:

2.1 室内设计方案:

2.1.1 甲方提供的装修意见文件和设计任务书

2.2 参照标准:

2.2.1 GB50096-2011《住宅设计规范》

2.2.2 GB50034-2004《建筑照明设计标准》

2.2.3 GB50003-2011《砌体结构设计规范》

3 绘图依据:

3.1 GB/T50001-2010《房屋建筑制图统一标准》

3.2 JGJ/T244-2011《房屋建筑室内装饰装修制图标准》

3.3 DJS01-613-2002《江苏建筑装饰装修设计制图标准》

4 图纸说明:

4.1 所有尺寸按现场实际尺寸为准, 施工方需在制作前现场复核尺寸, 标注尺寸均为完成面尺寸。

4.2 图纸尺寸如与现场放线存在差异, 应与设计师确认后施工, 施工方不可擅自更改方案。

4.3 如现场出现变更、洽商, 必须通知设计出具相应图纸, 签字确认后方可实施。

4.5 所有非现场制作项目, 如门、窗套、橱柜、浴室柜等应以分项设计方案及深化设计图纸, 业主、设计师确认之后方可执行方案。

5 分项验收及材料环保要求:

5.1 GB50210-2001《建筑装饰装修工程质量验收规范》;

5.2 GB50203-2011《砌体结构工程施工质量验收规范》;

5.3 GB50209-2010《建筑地面工程施工质量验收规范》;

5.4 GB50303-2002《建筑电气工程施工质量验收规范》;

5.5 GB50242-2002《建筑给水排水及采暖工程施工质量验收规范》;

5.6 GB50325-2010《民用建筑工程室内环境污染控制规范》;

6 特别说明:

6.1 本图纸所标所有空调、烟感、喷淋、温控、检修口、消防栓、火警报警器、机电及消防位置只做示意。

6.2 因图纸尺寸为现场测量尺寸, 图纸绘制尺寸会与现场存在偏差, 应以实际现场放线尺寸为准。



Johnson Design

DESIGN FIRM 设计单位

Johnson design studio

COOPERATIVE DESIGN 合作设计

CLIENT 建设单位

PROJECT TITLE 项目名称

无锡市东绛第二实验学校
卫生间改造女卫生间

DRAWING TITLE 图名

设计说明

REVISIONS 版本

第一版 第二版

第三版 第四版

第五版 第六版

APPROVED

审定

VERIFIED

审核

CHECKED

校对

DESIGNER

设计

DRAWN

制图

SCALE

1:70

DATE

2025.04.04

DATE

日期

日期


SHEET No. 图号

PL-01-01

PROJECT No. 项目编号

J20250404

动力	木工
电气	电讯
给排水	暖通
建筑	结构

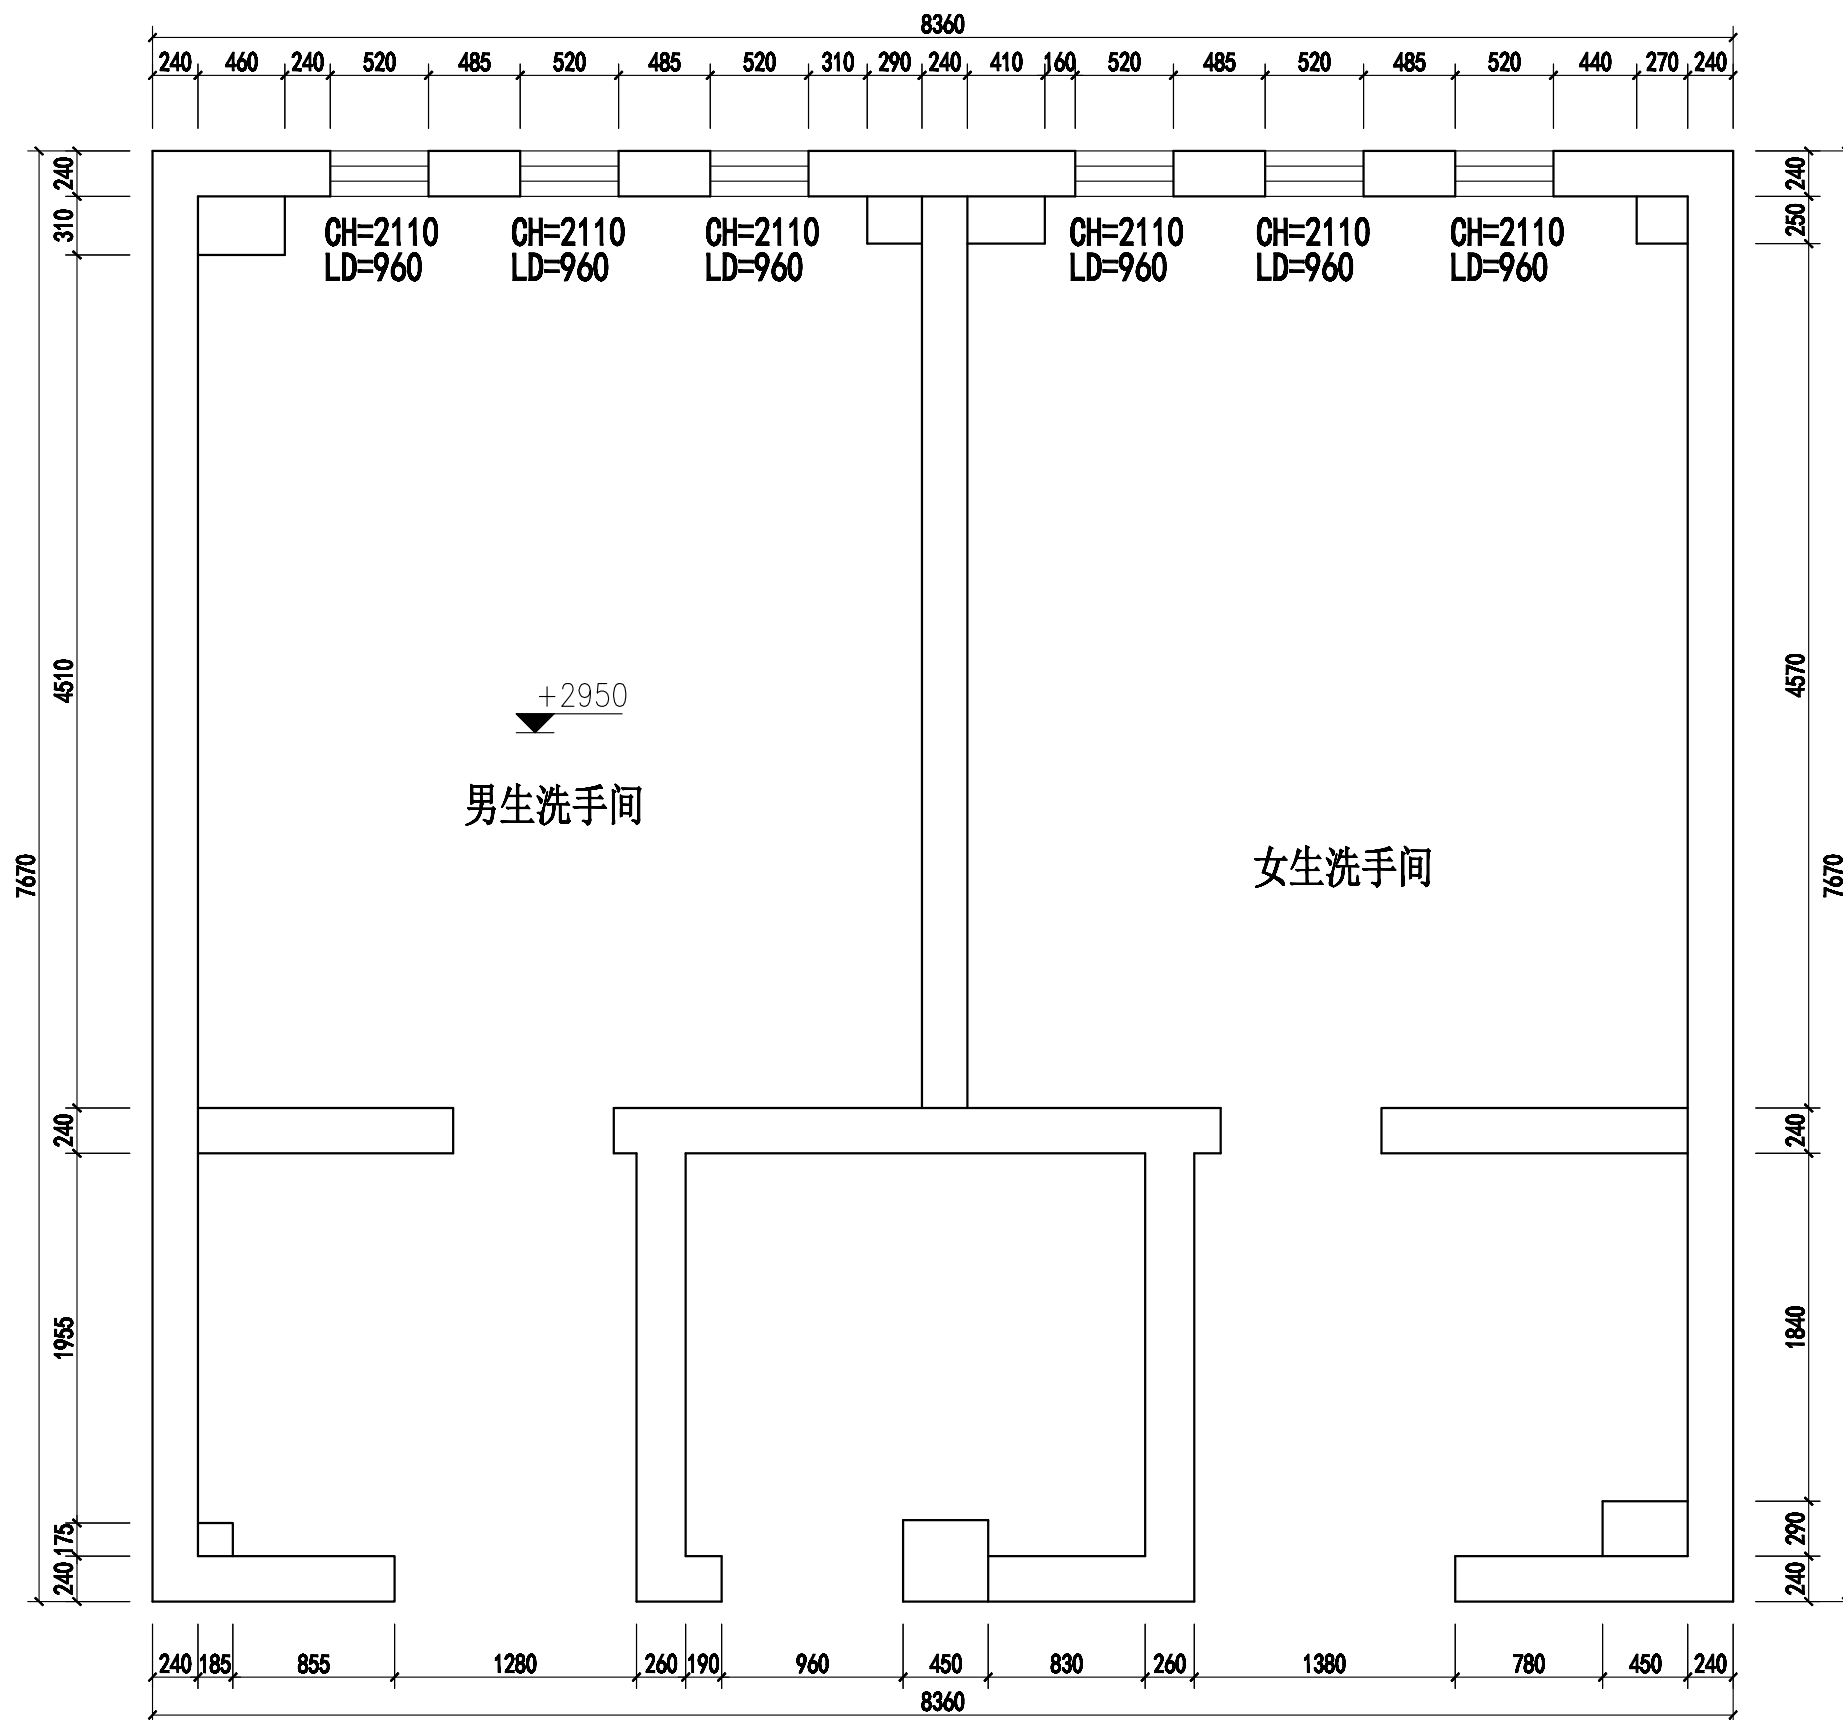

1#楼一层卫生间



Johnson Design

DESIGN FIRM 设计单位

Johnson design studio

COOPERATIVE DESIGN 合作设计

CLIENT 建设单位

PROJECT TITLE 项目名称

无锡市东绛第二实验学校
卫生间改造无障碍卫生间

DRAWING TITLE 图名

原始结构图

REVISIONS 版本

第一版 第二版

第三版 第四版

第五版 第六版

APPROVED

审定

VERIFIED

审核

CHECKED

校对

DESIGNER

设计

DRAWN

制图

SCALE

比例 1:40

DATE

日期 2025.04.04

版权所有

施工时须以标注尺寸为准

施工单位须按标注尺寸

如有不符请立即通知设计单位

This drawing is copyright

Contractors shall work from signed dimensions only

Contractors must check all dimensions on site

Contractors must be reported immediately to architect

KEY PLAN 索引图



SHEET No. 图号

PL-01-01

PROJECT No. 项目编号

J20250404

动力	木工
电气	电气
给排水	暖通
建筑	结构

 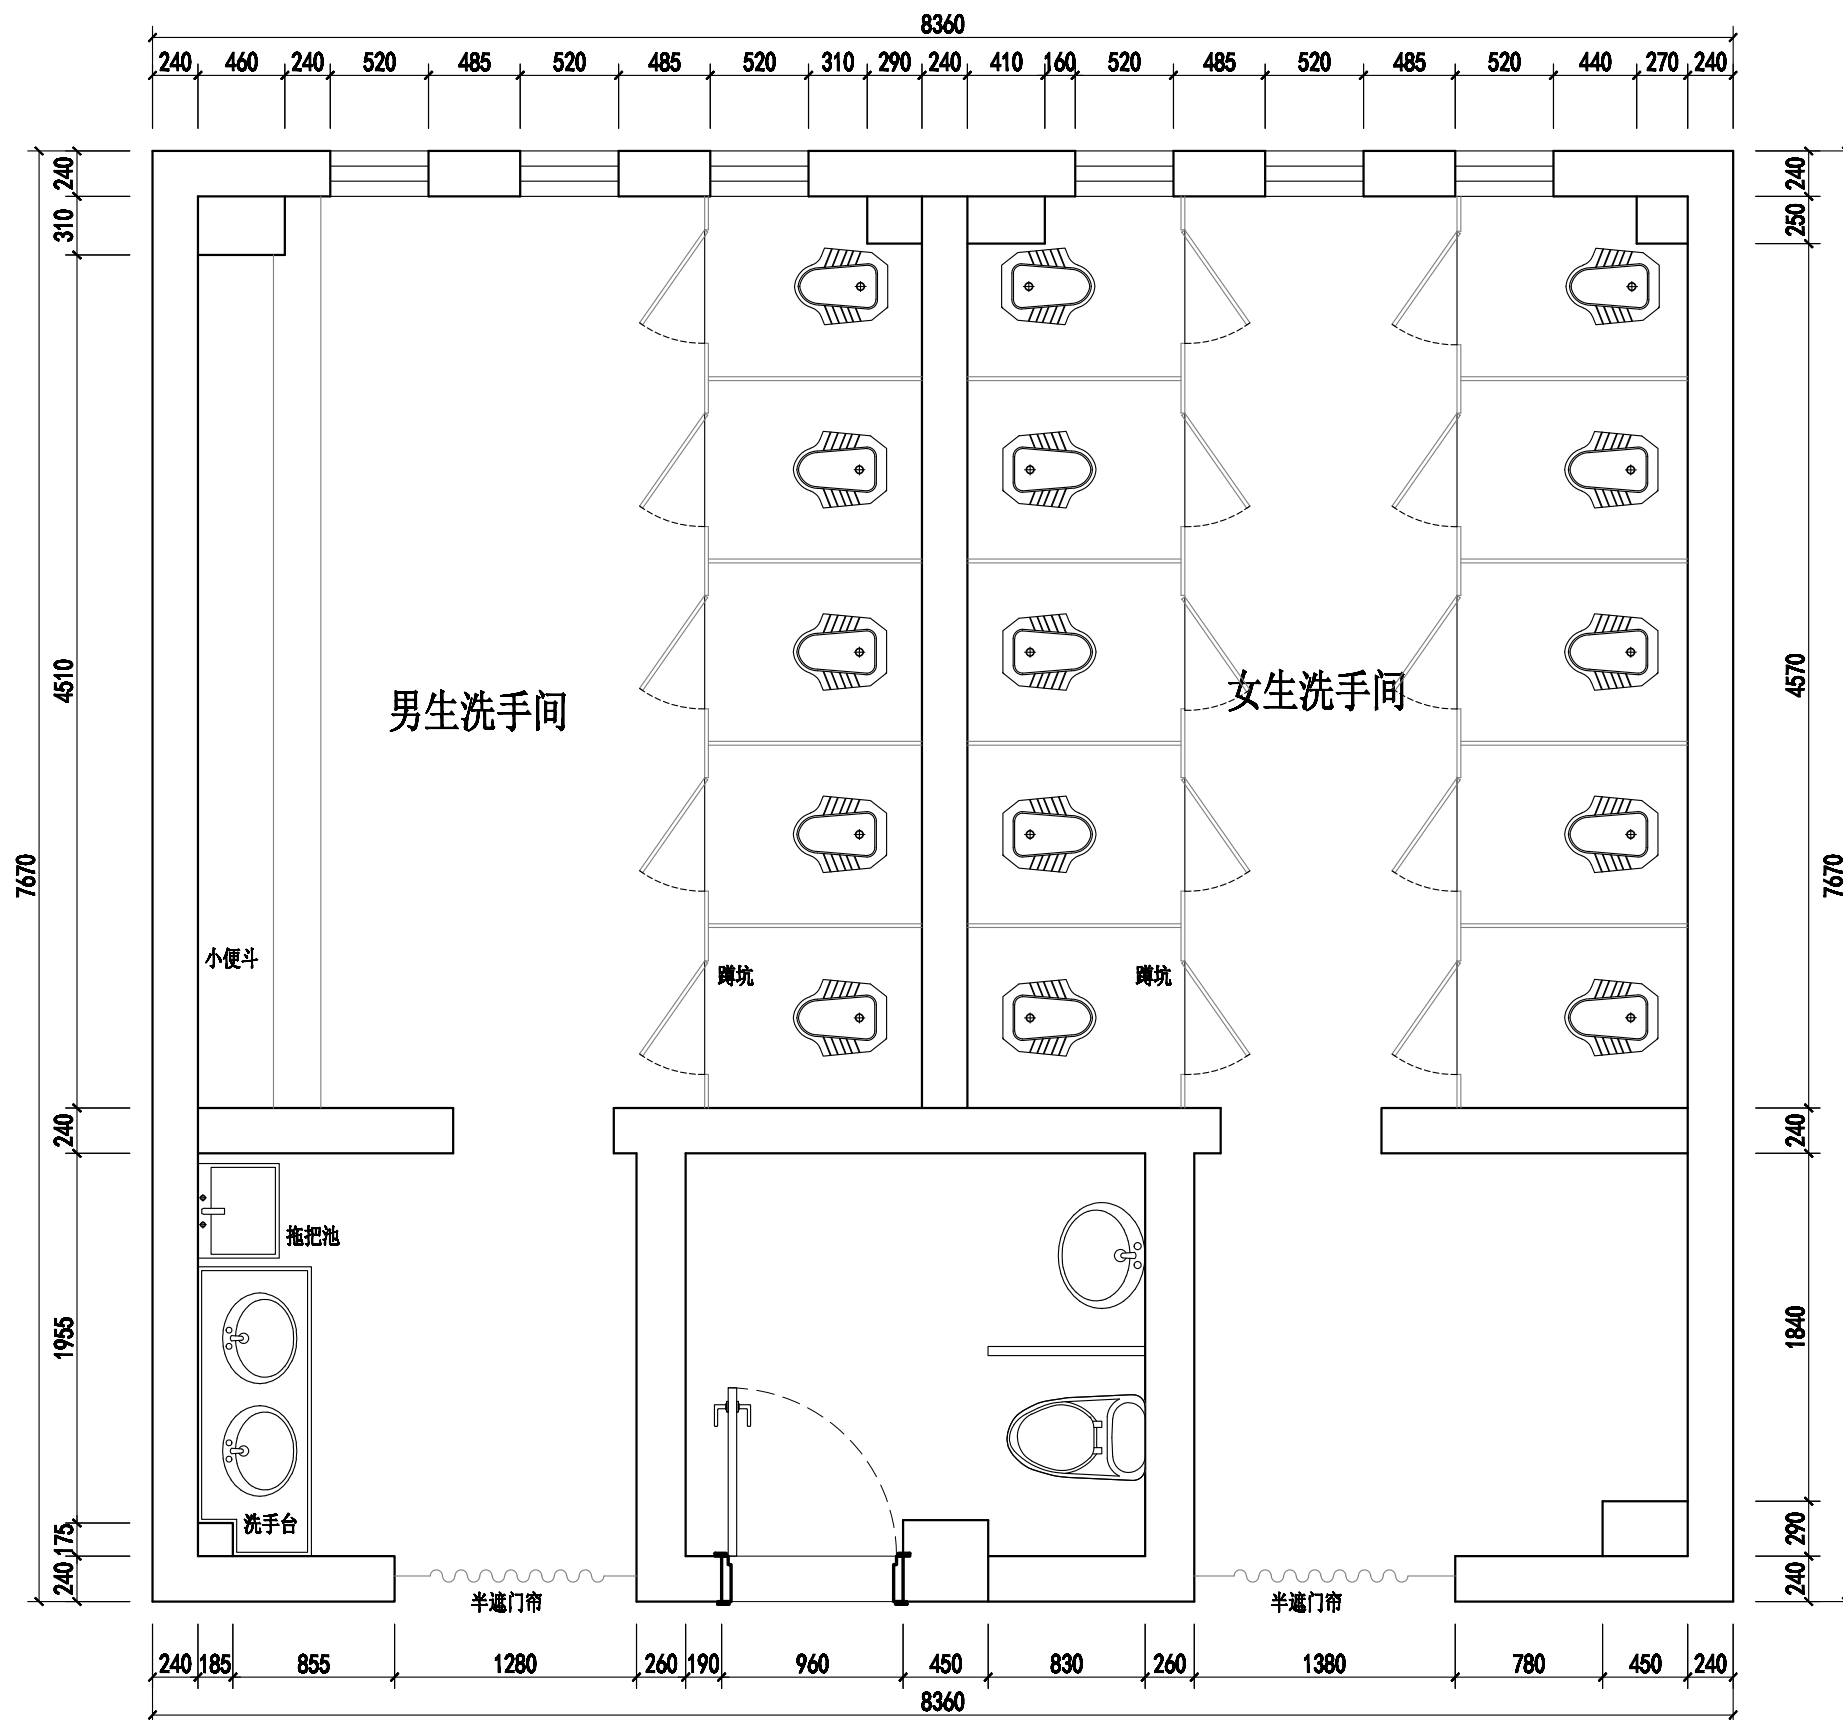

Johnson Design

DESIGN FIRM 设计单位

Johnson design studio

COOPERATIVE DESIGN 合作设计

CLIENT 建设单位

PROJECT TITLE 项目名称

无锡市东绛第二实验学校
卫生间改造无障碍卫生间

DRAWING TITLE 图名

原始布置图

REVISIONS 版本

第一版	第二版
第三版	第四版
第五版	第六版

APPROVED

审定

VERIFIED

审核

CHECKED

校对

DESIGNER

设计

DRAWN

制图

SCALE

比例 1:40

DATE

日期 2025.04.04

版权所有

施工时须以标注尺寸为准

施工单位须按标注尺寸

如有不符须立即通知设计单位

This drawing is copyright

Contractors shall seek formal design permission only

Contractors must check all dimensions on site

Contractors must be reported immediately to architect

KEY PLAN 索引图

SHEET No. 图号



PL-01-01

PROJECT No. 项目编号

J20250404

1#楼一层卫生间

动力	木工
电气	电气
给排水	暖通
装饰	装饰

 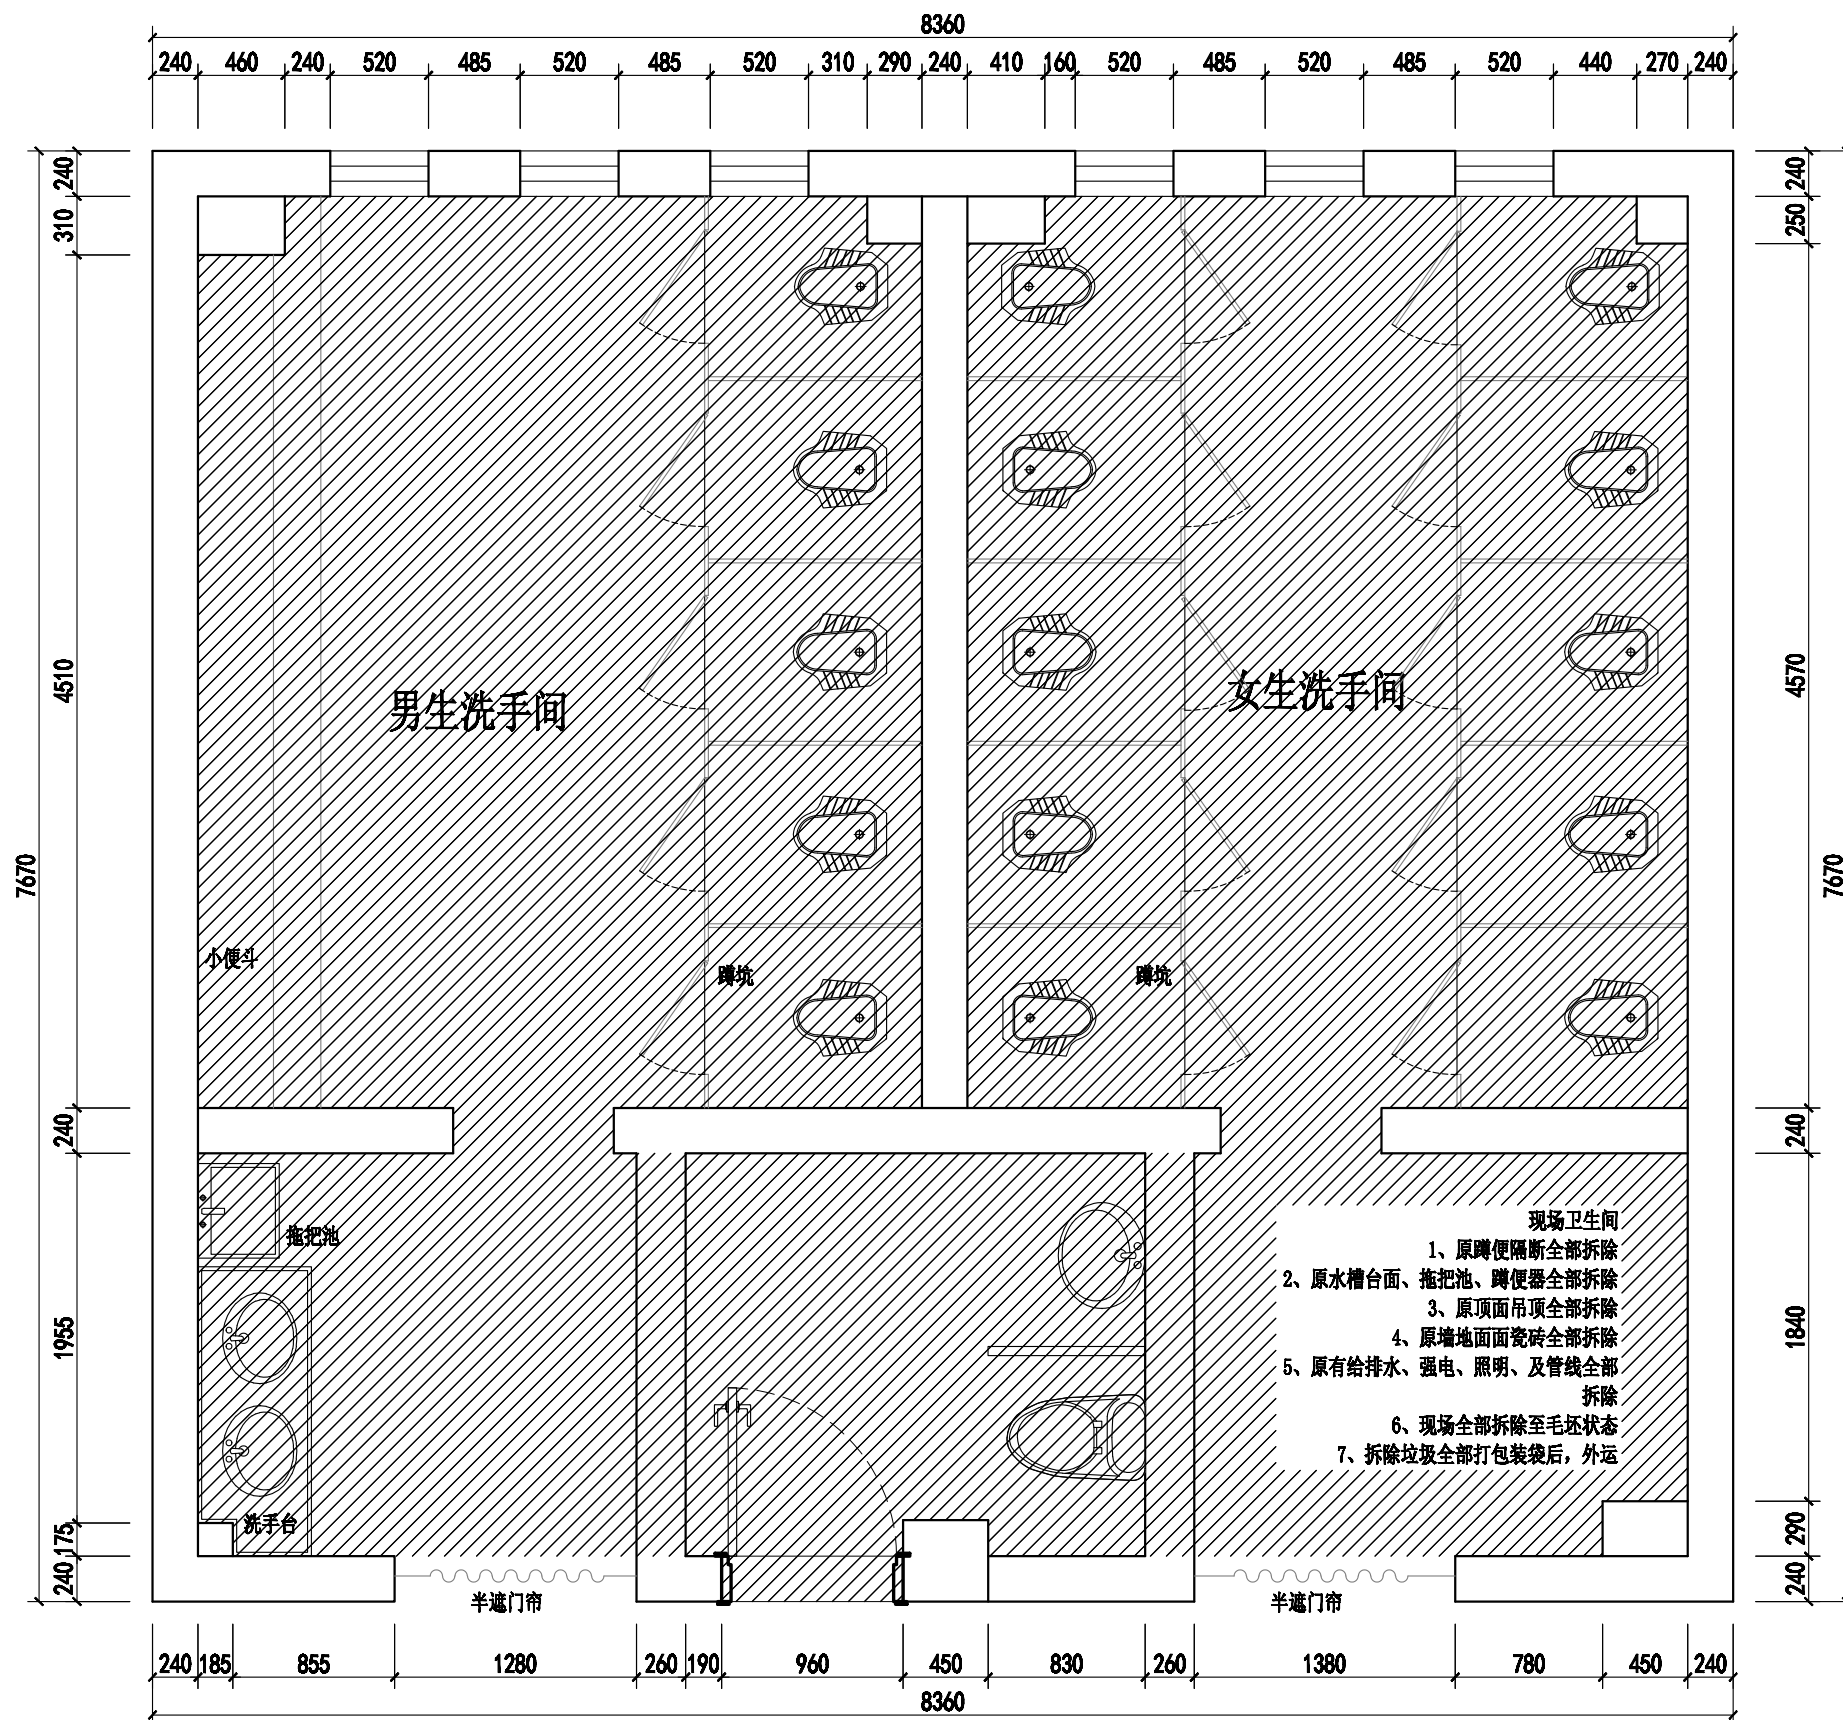

Johnson Design

DESIGN FIRM 设计单位

Johnson design studio

COOPERATIVE DESIGN 合作设计

CLIENT 建设单位

PROJECT TITLE 项目名称

无锡市东绛第二实验学校
卫生间改造无障碍卫生间

DRAWING TITLE 图名

拆除图

REVISIONS 版本

第一版	第二版
第三版	第四版
第五版	第六版

APPROVED

审定

VERIFIED

审核

CHECKED

校对

DESIGNER

设计

DRAWN

制图

SCALE

1:40

DATE

2025.04.04

版权所有

施工时须以标注尺寸为准

施工单位须按标注尺寸

如有不符须立即通知设计单位

This drawing is copyright

Contractors shall work from signed dimensions only

Contractors must check all dimensions on site

Contractors must be reported immediately to architect

KEY PLAN 索引图

SHEET No. 图号


PL-01-01

PROJECT No. 项目编号

J20250404

1#楼一层卫生间

动力	木工
电气	电讯
给排水	暖通
建筑	结构

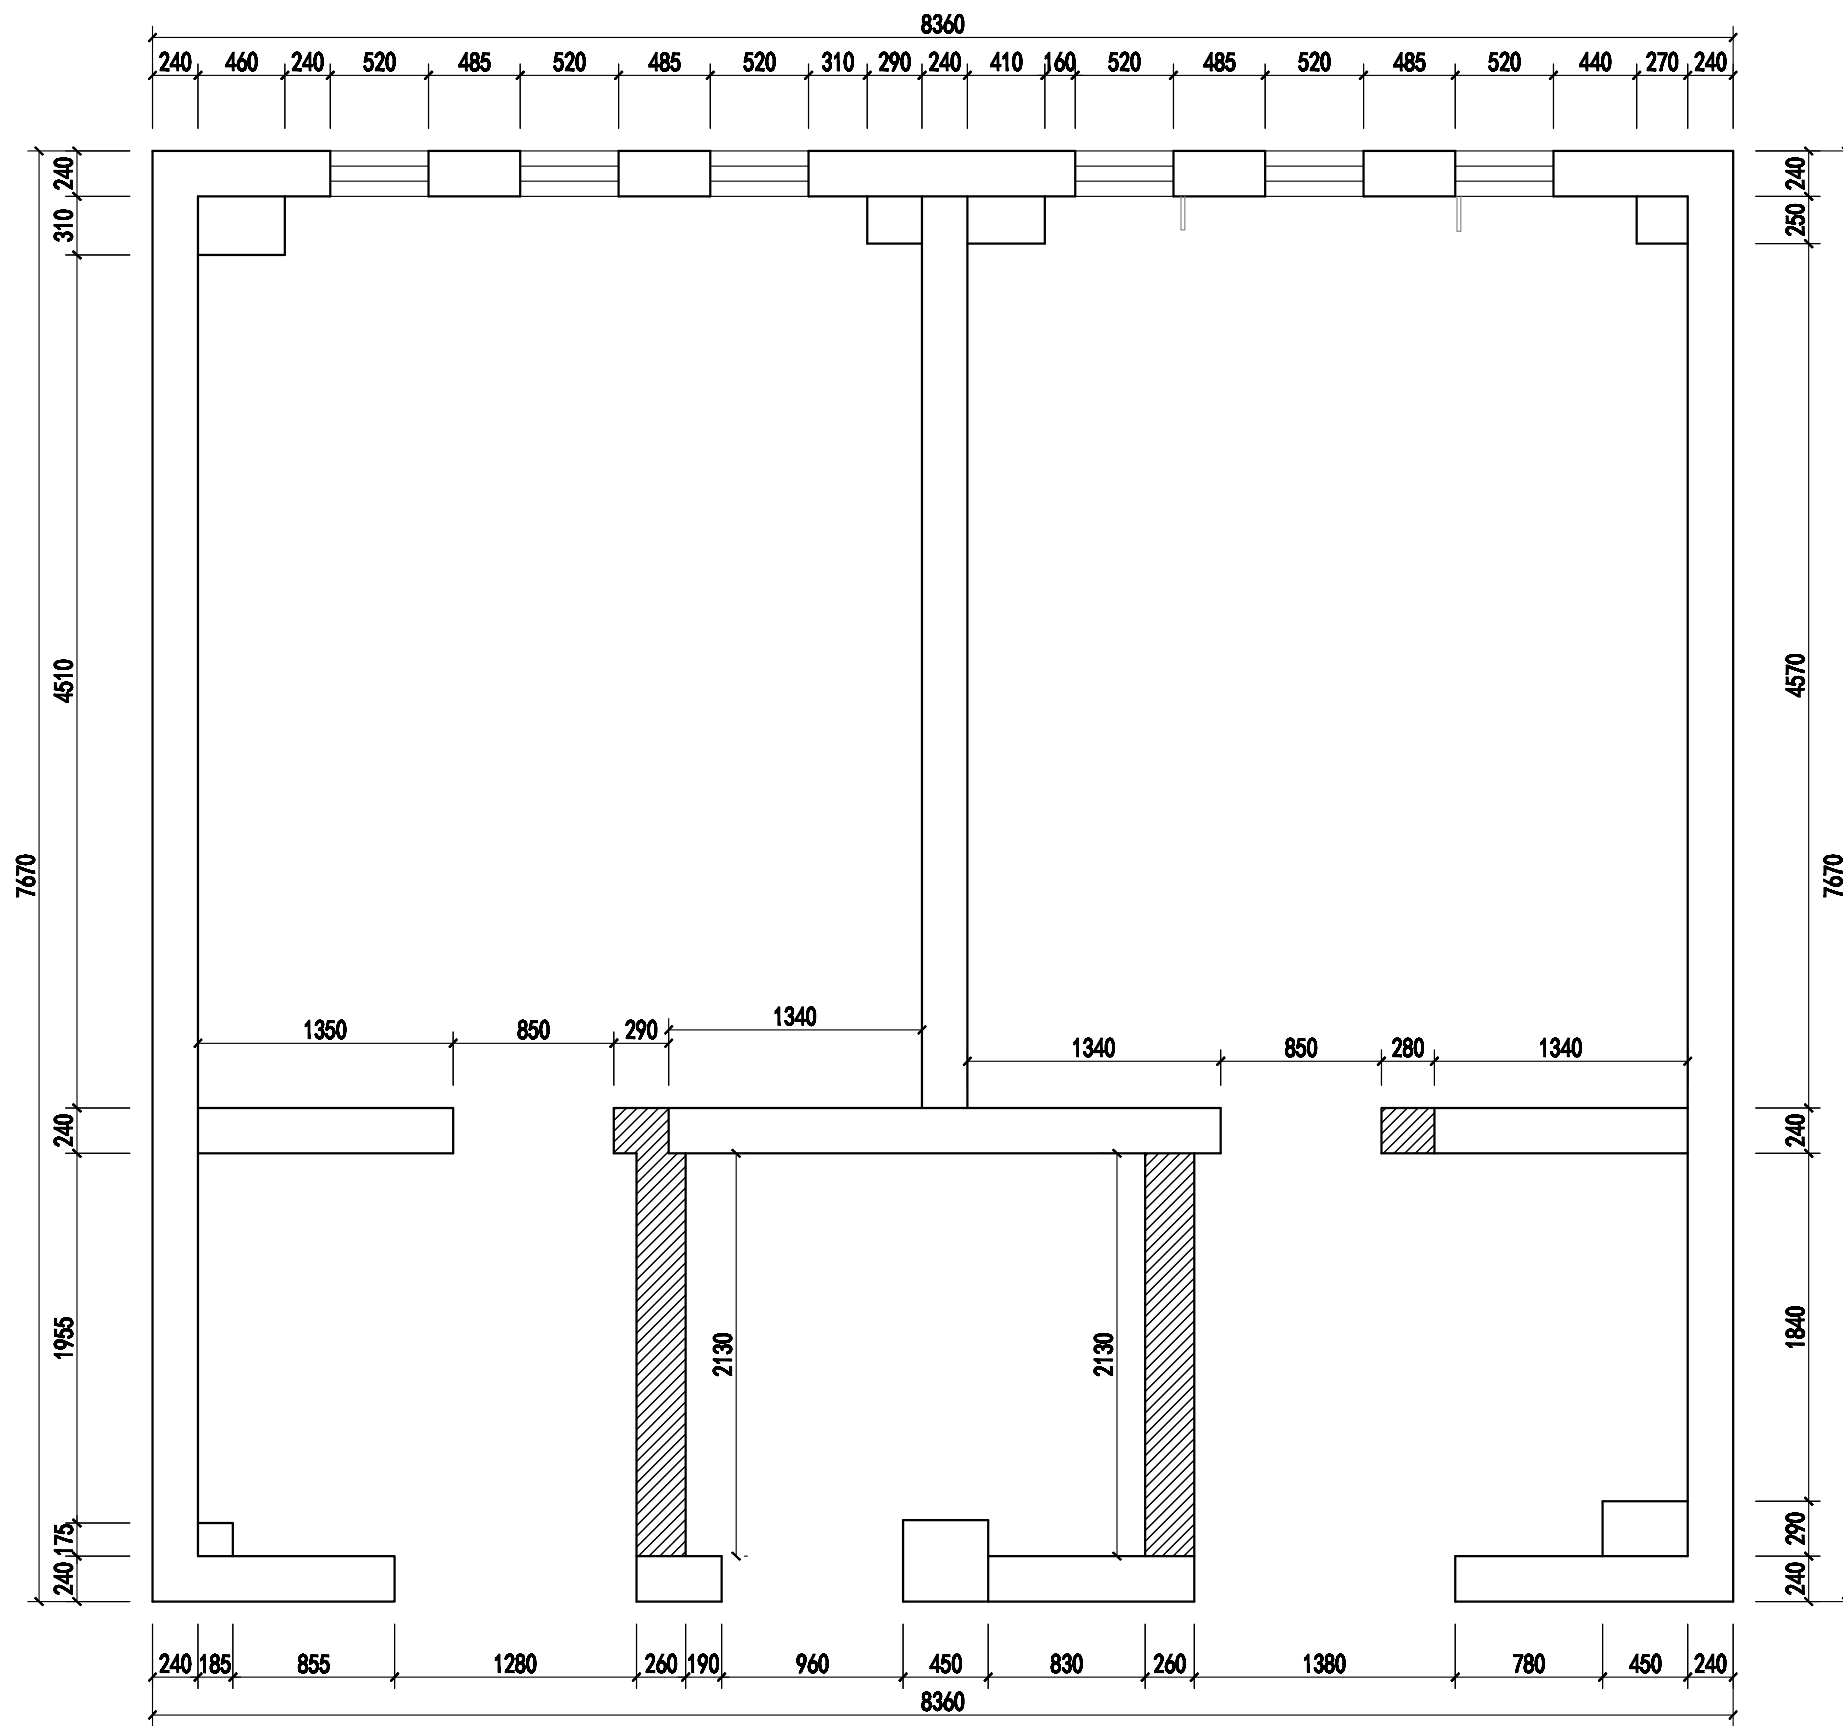

1#楼一层卫生间



Johnson Design

DESIGN FIRM 设计单位

Johnson design studio

COOPERATIVE DESIGN 合作设计

CLIENT 建设单位

PROJECT TITLE 项目名称

无锡市东绛第二实验学校
卫生间改造无障碍卫生间

DRAWING TITLE 图名

拆墙尺寸图

REVISIONS 版本

第一版	第二版
第三版	第四版
第五版	第六版

APPROVED

审定

VERIFIED

审核

CHECKED

校对

DESIGNER

设计

DRAWN

制图

SCALE

比例 1:40

DATE

日期 2025.04.04

版权所有
施工时请以标注尺寸为准
施工单位不得擅自修改尺寸
如有不符请立即通知设计单位
This drawing is copyright
Contractors shall seek firm signed dimensions only
Contractors must check all dimensions on site
Contractors must be reported immediately to architect

KEY PLAN 索引图


SHEET No. 图号

PL-01-01

PROJECT No. 项目编号

J20250404

动力	木工
电气	电讯
给排水	暖通
建筑	结构

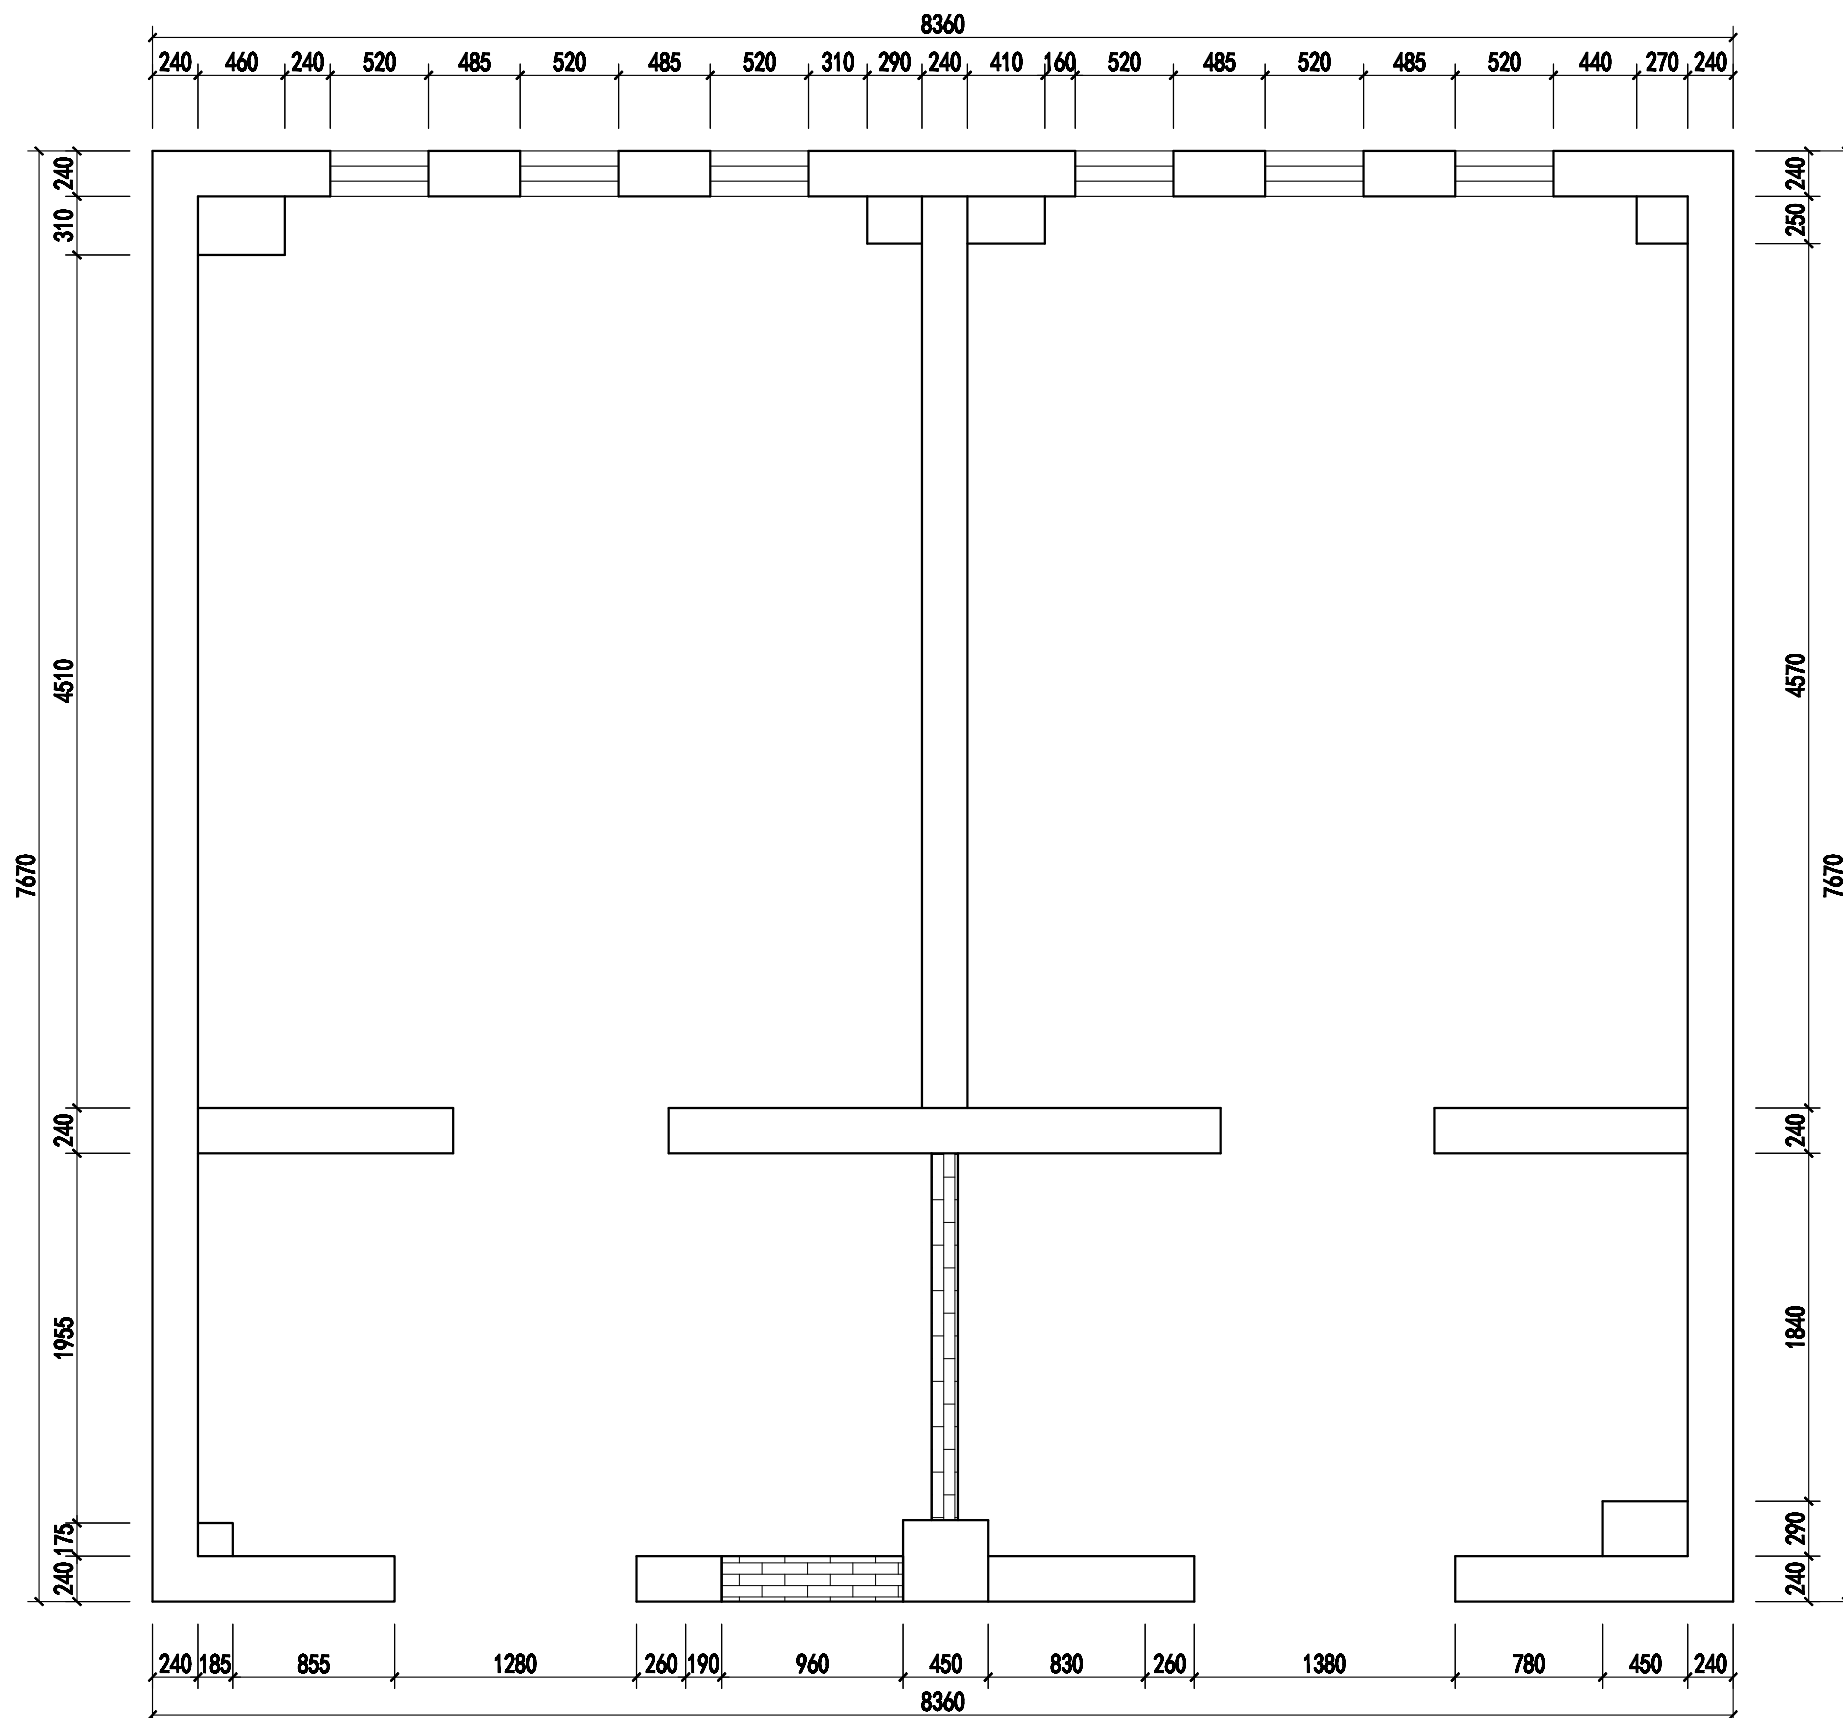

砌筑墙体

1#楼一层卫生间



Johnson Design

DESIGN FIRM 设计单位

Johnson design studio

COOPERATIVE DESIGN 合作设计

CLIENT 建设单位

PROJECT TITLE 项目名称

无锡市东绛第二实验学校
卫生间改造无障碍卫生间

DRAWING TITLE 图名

砌墙尺寸图

REVISIONS 版本

第一版 第二版

第三版 第四版

第五版 第六版

APPROVED

审定

VERIFIED

审核

CHECKED

校核

DESIGNER

设计

DRAWN

制图

SCALE

比例

1:40

DATE

日期

2025.04.04

版权所有

施工时须以标注尺寸为准

施工单位须按标注尺寸

如有不符请立即通知设计单位

This drawing is copyright

Contractors shall work from signed drawings only

Contractors must check all dimensions on site

Contractors must be reported immediately to architect

KEY PLAN 索引图


SHEET No. 图号

PL-01-01

PROJECT No. 项目编号

J20250404

动力	木工
电气	电气
给排水	暖通
结构	结构

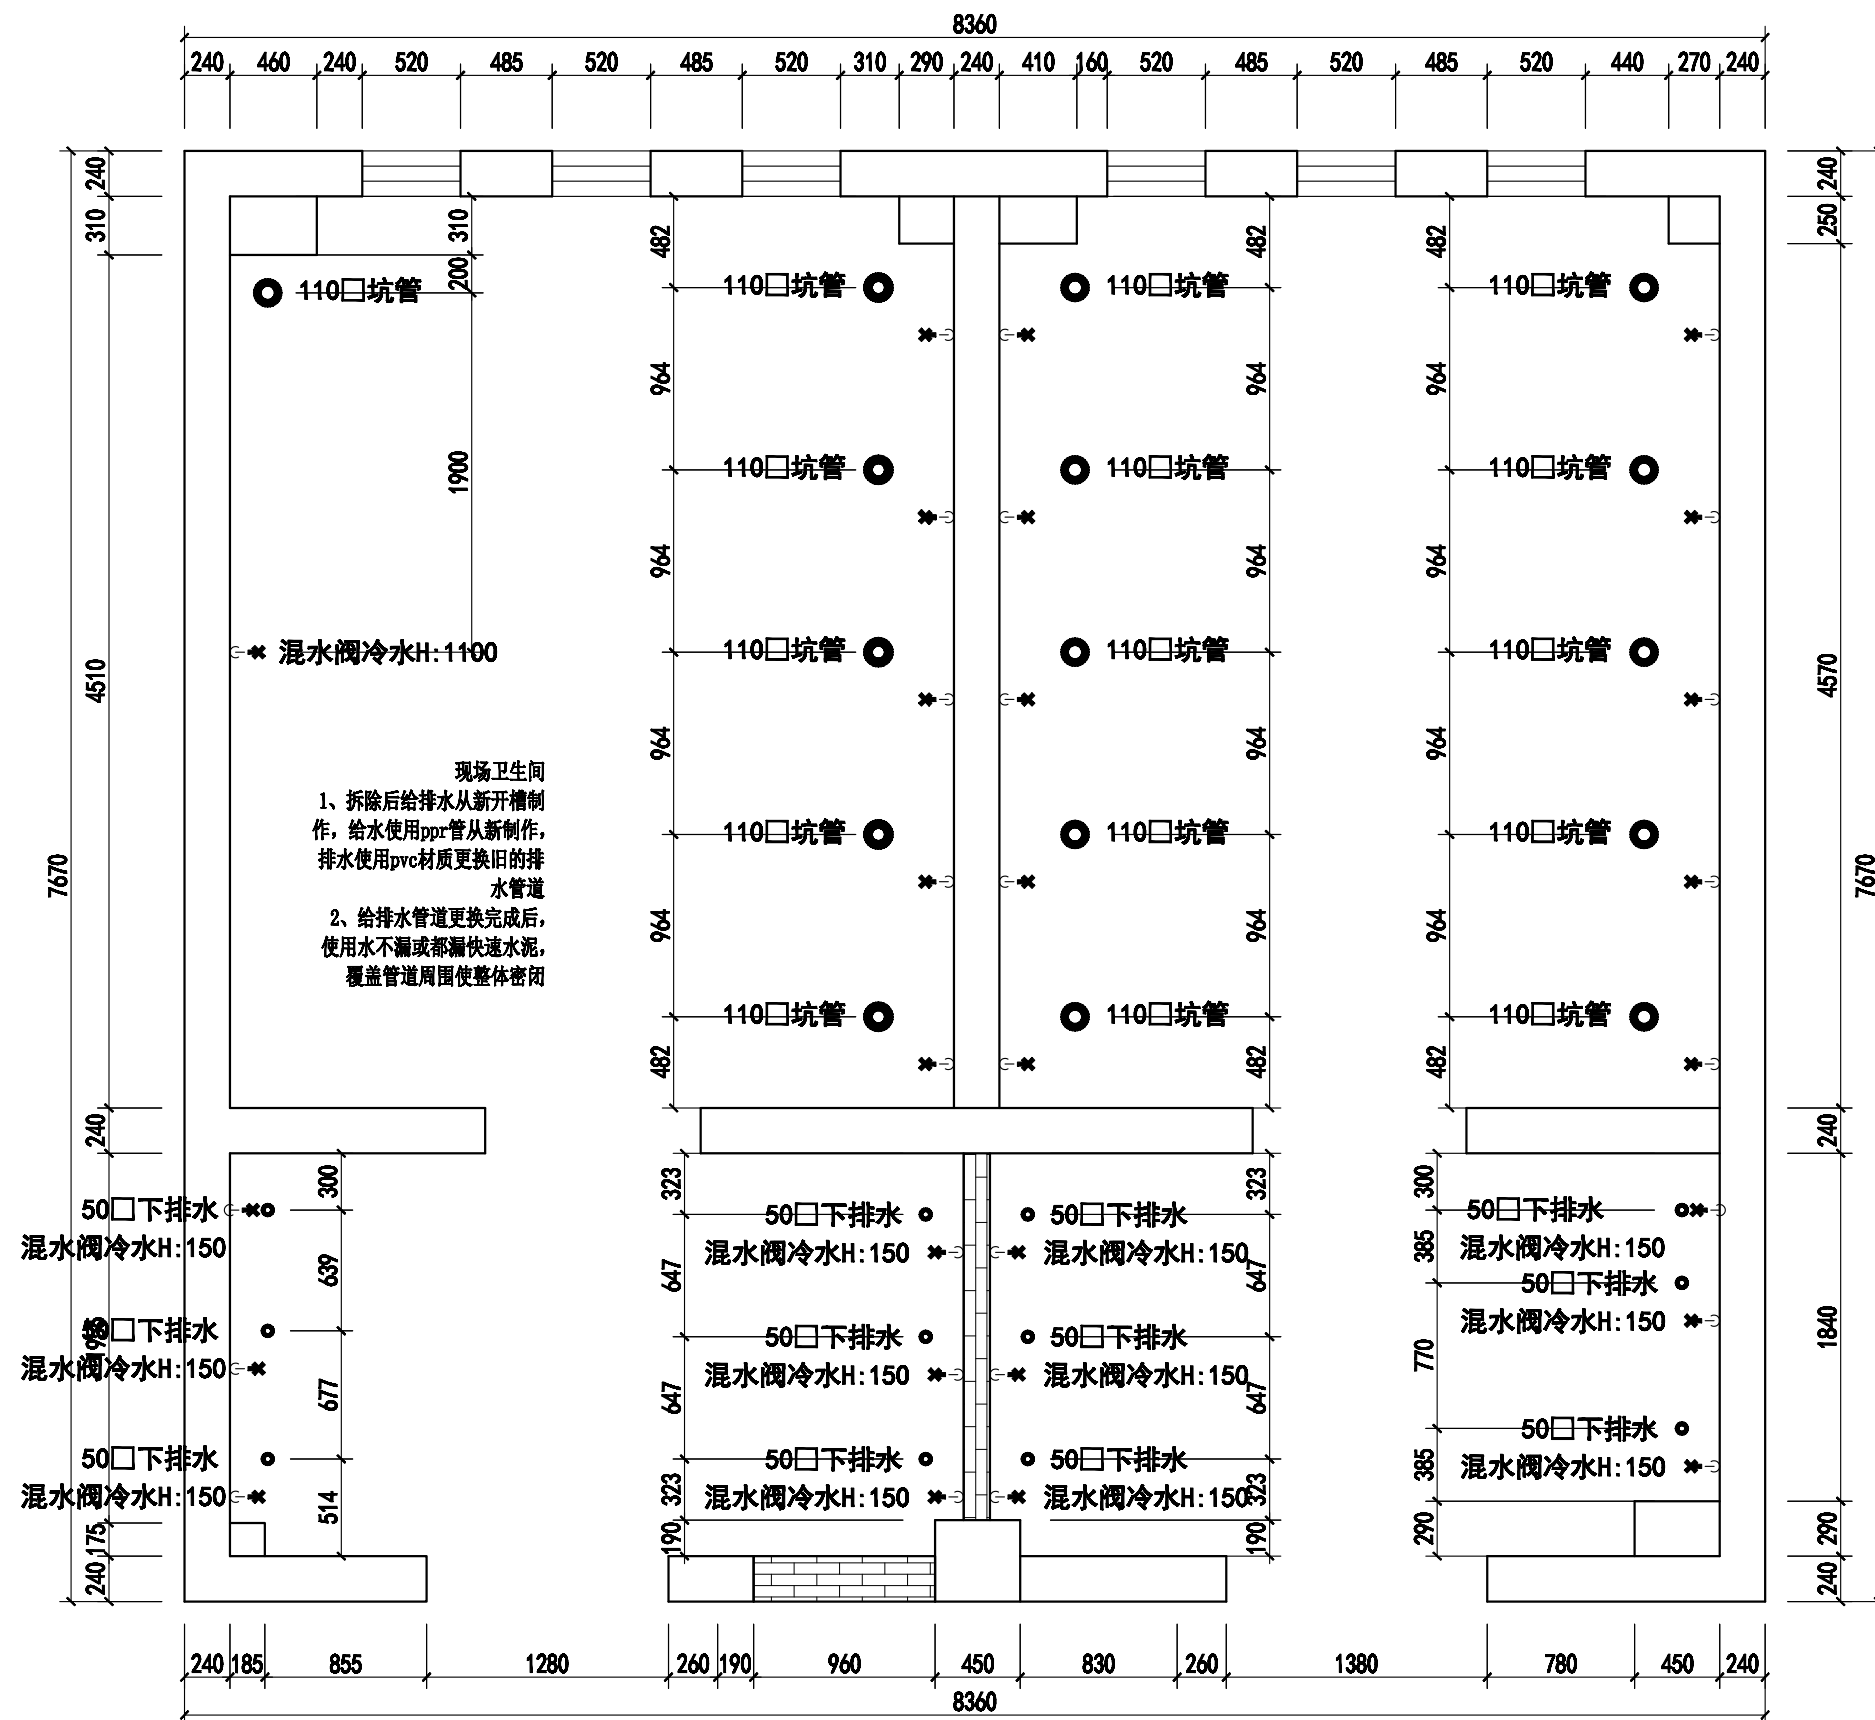

1#楼一层卫生间

Johnson Design

DESIGN FIRM 设计单位

Johnson design studio

COOPERATIVE DESIGN 合作设计

CLIENT 建设单位

PROJECT TITLE 项目名称
**无锡市东绛第二实验学校
 卫生间改造无障碍卫生间**

DRAWING TITLE 图名
给排水制作

REVISIONS 版本

第一版	第二版
第三版	第四版
第五版	第六版

APPROVED
 审定

VERIFIED
 审核

CHECKED
 校核

DESIGNER
 设计

DRAWN
 制图

SCALE
 比例 1:40

DATE
 日期 2025.04.04


版权所有
 施工时须以标注尺寸为准
 施工单位须按图施工
 如有不符须立即通知设计单位
 This drawing is copyright
 Contractors shall work from signed drawings only
 Contractors must check all dimensions on site
 Contractors must be reported immediately to architect

KEY PLAN 索引图

SHEET No. 图号
 PL-01-01

PROJECT No. 项目编号
 J20250404

动力	木工
电气	电讯
给排水	暖通
建筑	结构

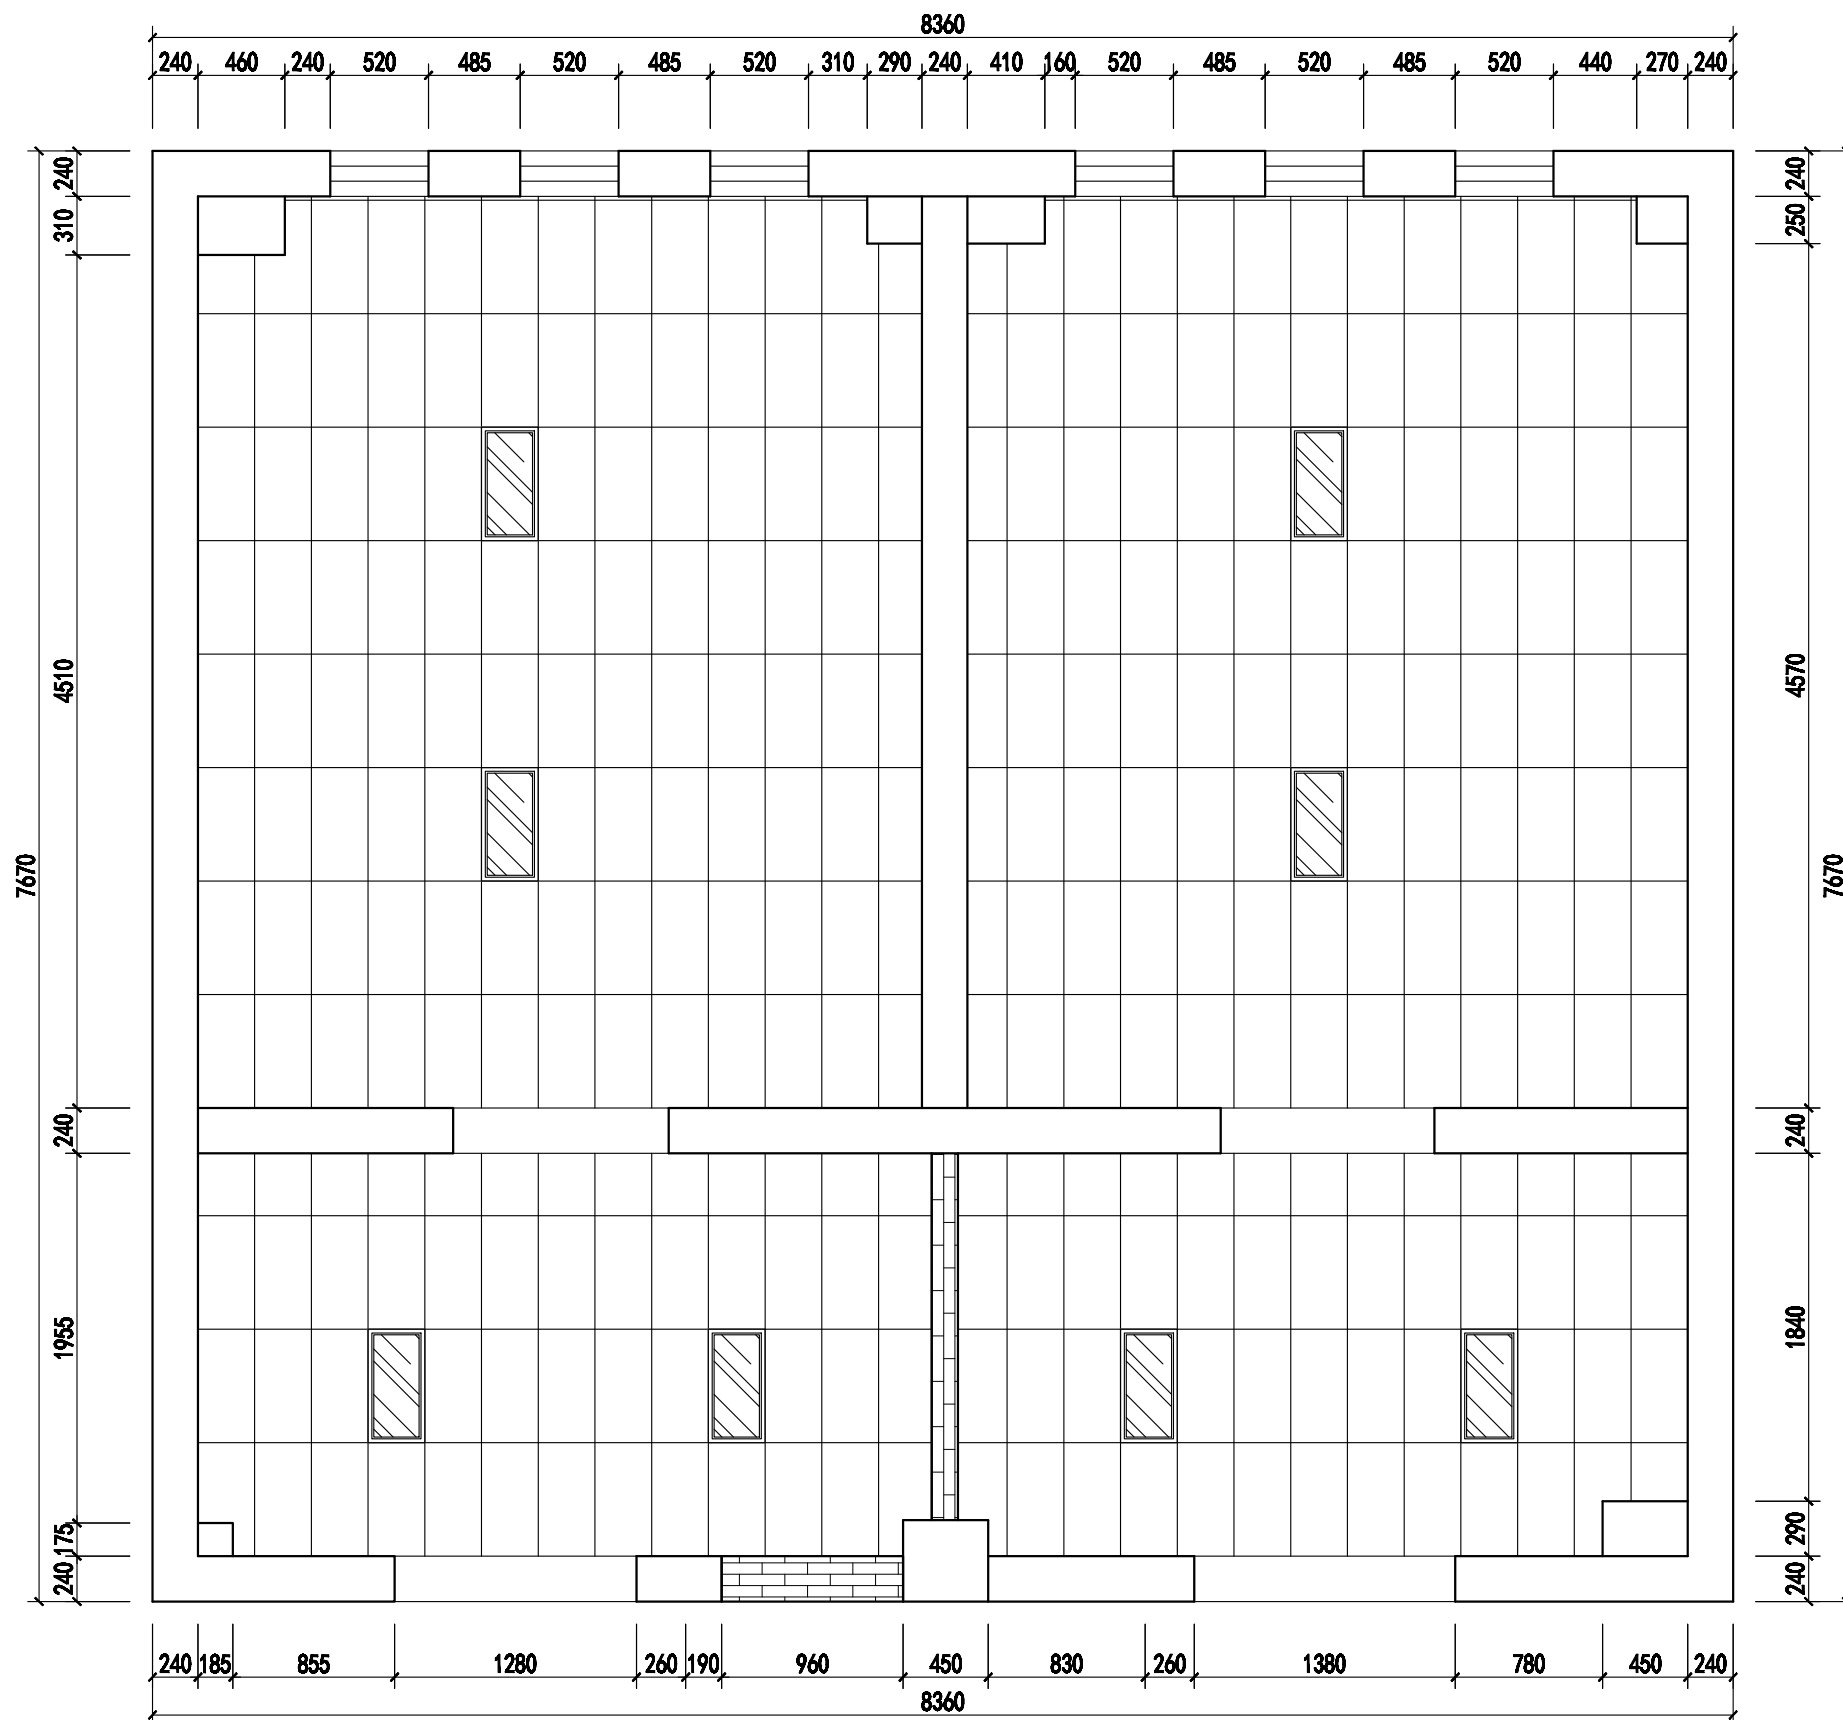

1#楼一层卫生间



Johnson Design

DESIGN FIRM 设计单位

Johnson design studio

COOPERATIVE DESIGN 合作设计

CLIENT 建设单位

PROJECT TITLE 项目名称

无锡市东绛第二实验学校
卫生间改造无障碍卫生间

DRAWING TITLE 图名

吊顶综合布置图

REVISIONS 版本

第一版	第二版
第三版	第四版
第五版	第六版

APPROVED

审定

VERIFIED

审核

CHECKED

校核

DESIGNER

设计

DRAWN

制图

SCALE

比例 1:40

DATE

日期 2025.04.04

版权所有
施工时请以标注尺寸为准
施工单位不得擅自修改尺寸
如有不符请立即通知设计单位
This drawing is copyright
Contractors shall work from signed drawings only
Contractors must check all dimensions on site
Contractors must be reported immediately to architect

KEY PLAN 索引图


SHEET No. 图号

PL-01-01


PROJECT No. 项目编号

J20250404

动力	木工
电气	电讯
给排水	暖通
装饰	结构

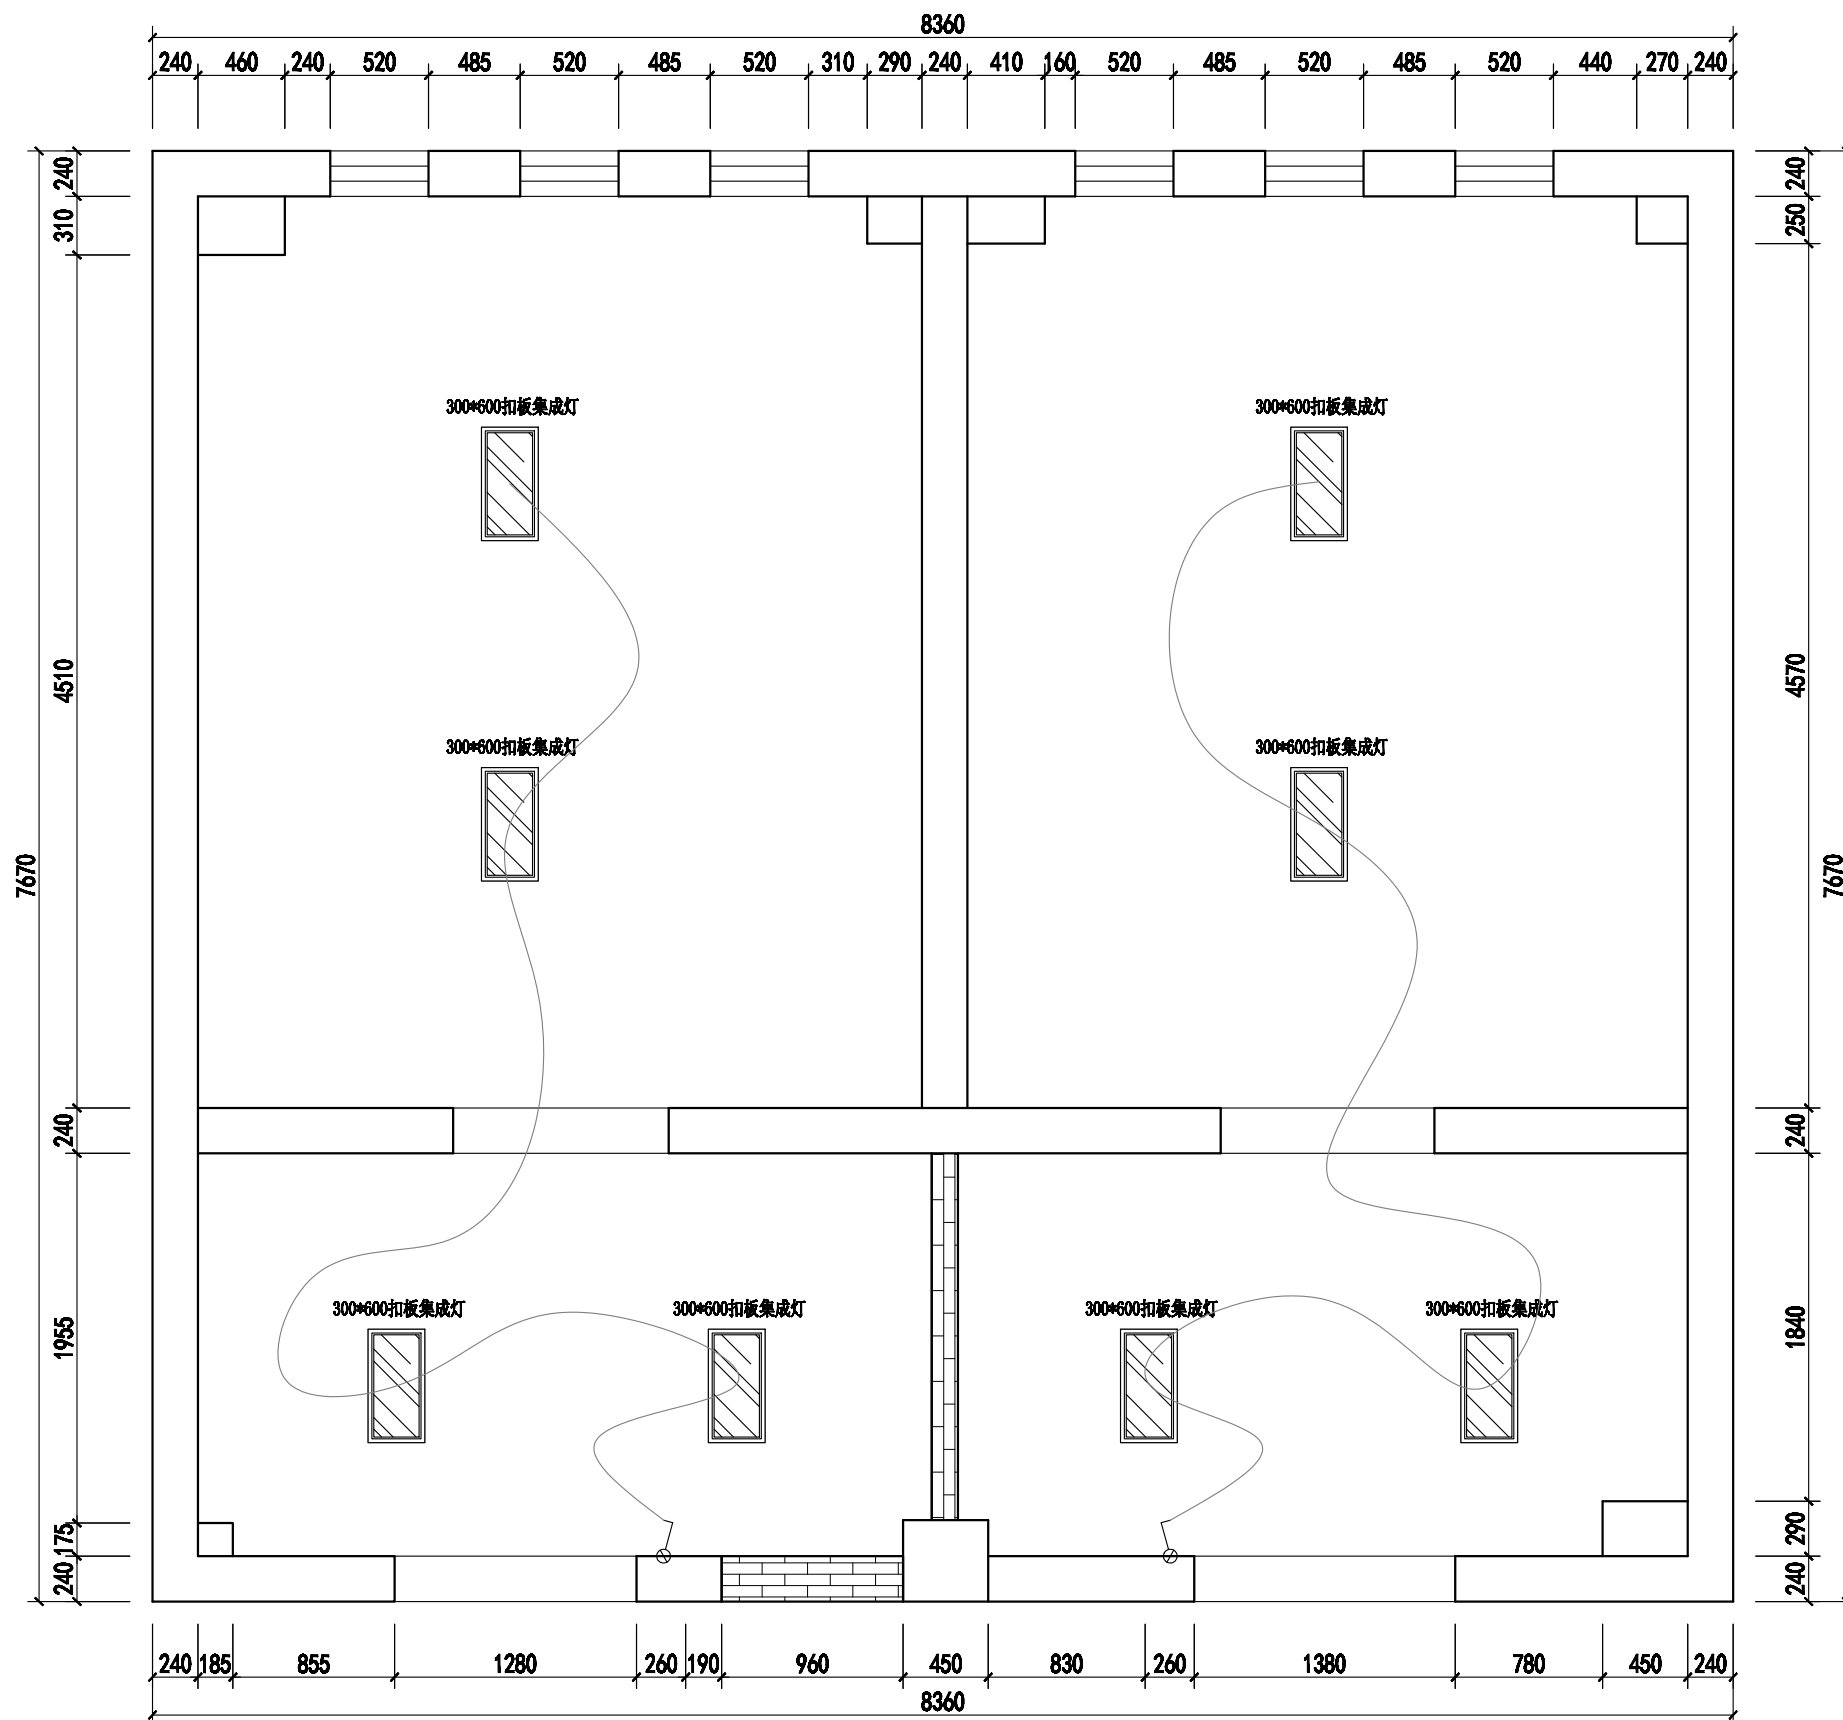

1#楼一层卫生间

 

Johnson Design

DESIGN FIRM 设计单位

Johnson design studio

COOPERATIVE DESIGN 合作设计

CLIENT 建设单位

PROJECT TITLE 项目名称

无锡市东绛第二实验学校
卫生间改造无障碍卫生间

DRAWING TITLE 图名

开关控制图

REVISIONS 版本

第一版	第二版
第三版	第四版
第五版	第六版

APPROVED

审定

VERIFIED

审核

CHECKED

校对

DESIGNER

设计

DRAWN

制图

SCALE

比例 1:40

DATE

日期 2025.04.04

版权所有

施工时须以标注尺寸为准

施工单位须按标注尺寸

如有不符须立即通知设计单位

This drawing is copyright

Contractors shall work from signed dimensions only

Contractors must check all dimensions on site

Contractors must be reported immediately to architect

KEY PLAN 索引图


SHEET No. 图号

PL-01-01

PROJECT No. 项目编号

J20250404

动力	木工
电气	油漆
给排水	暖通
装饰	结构

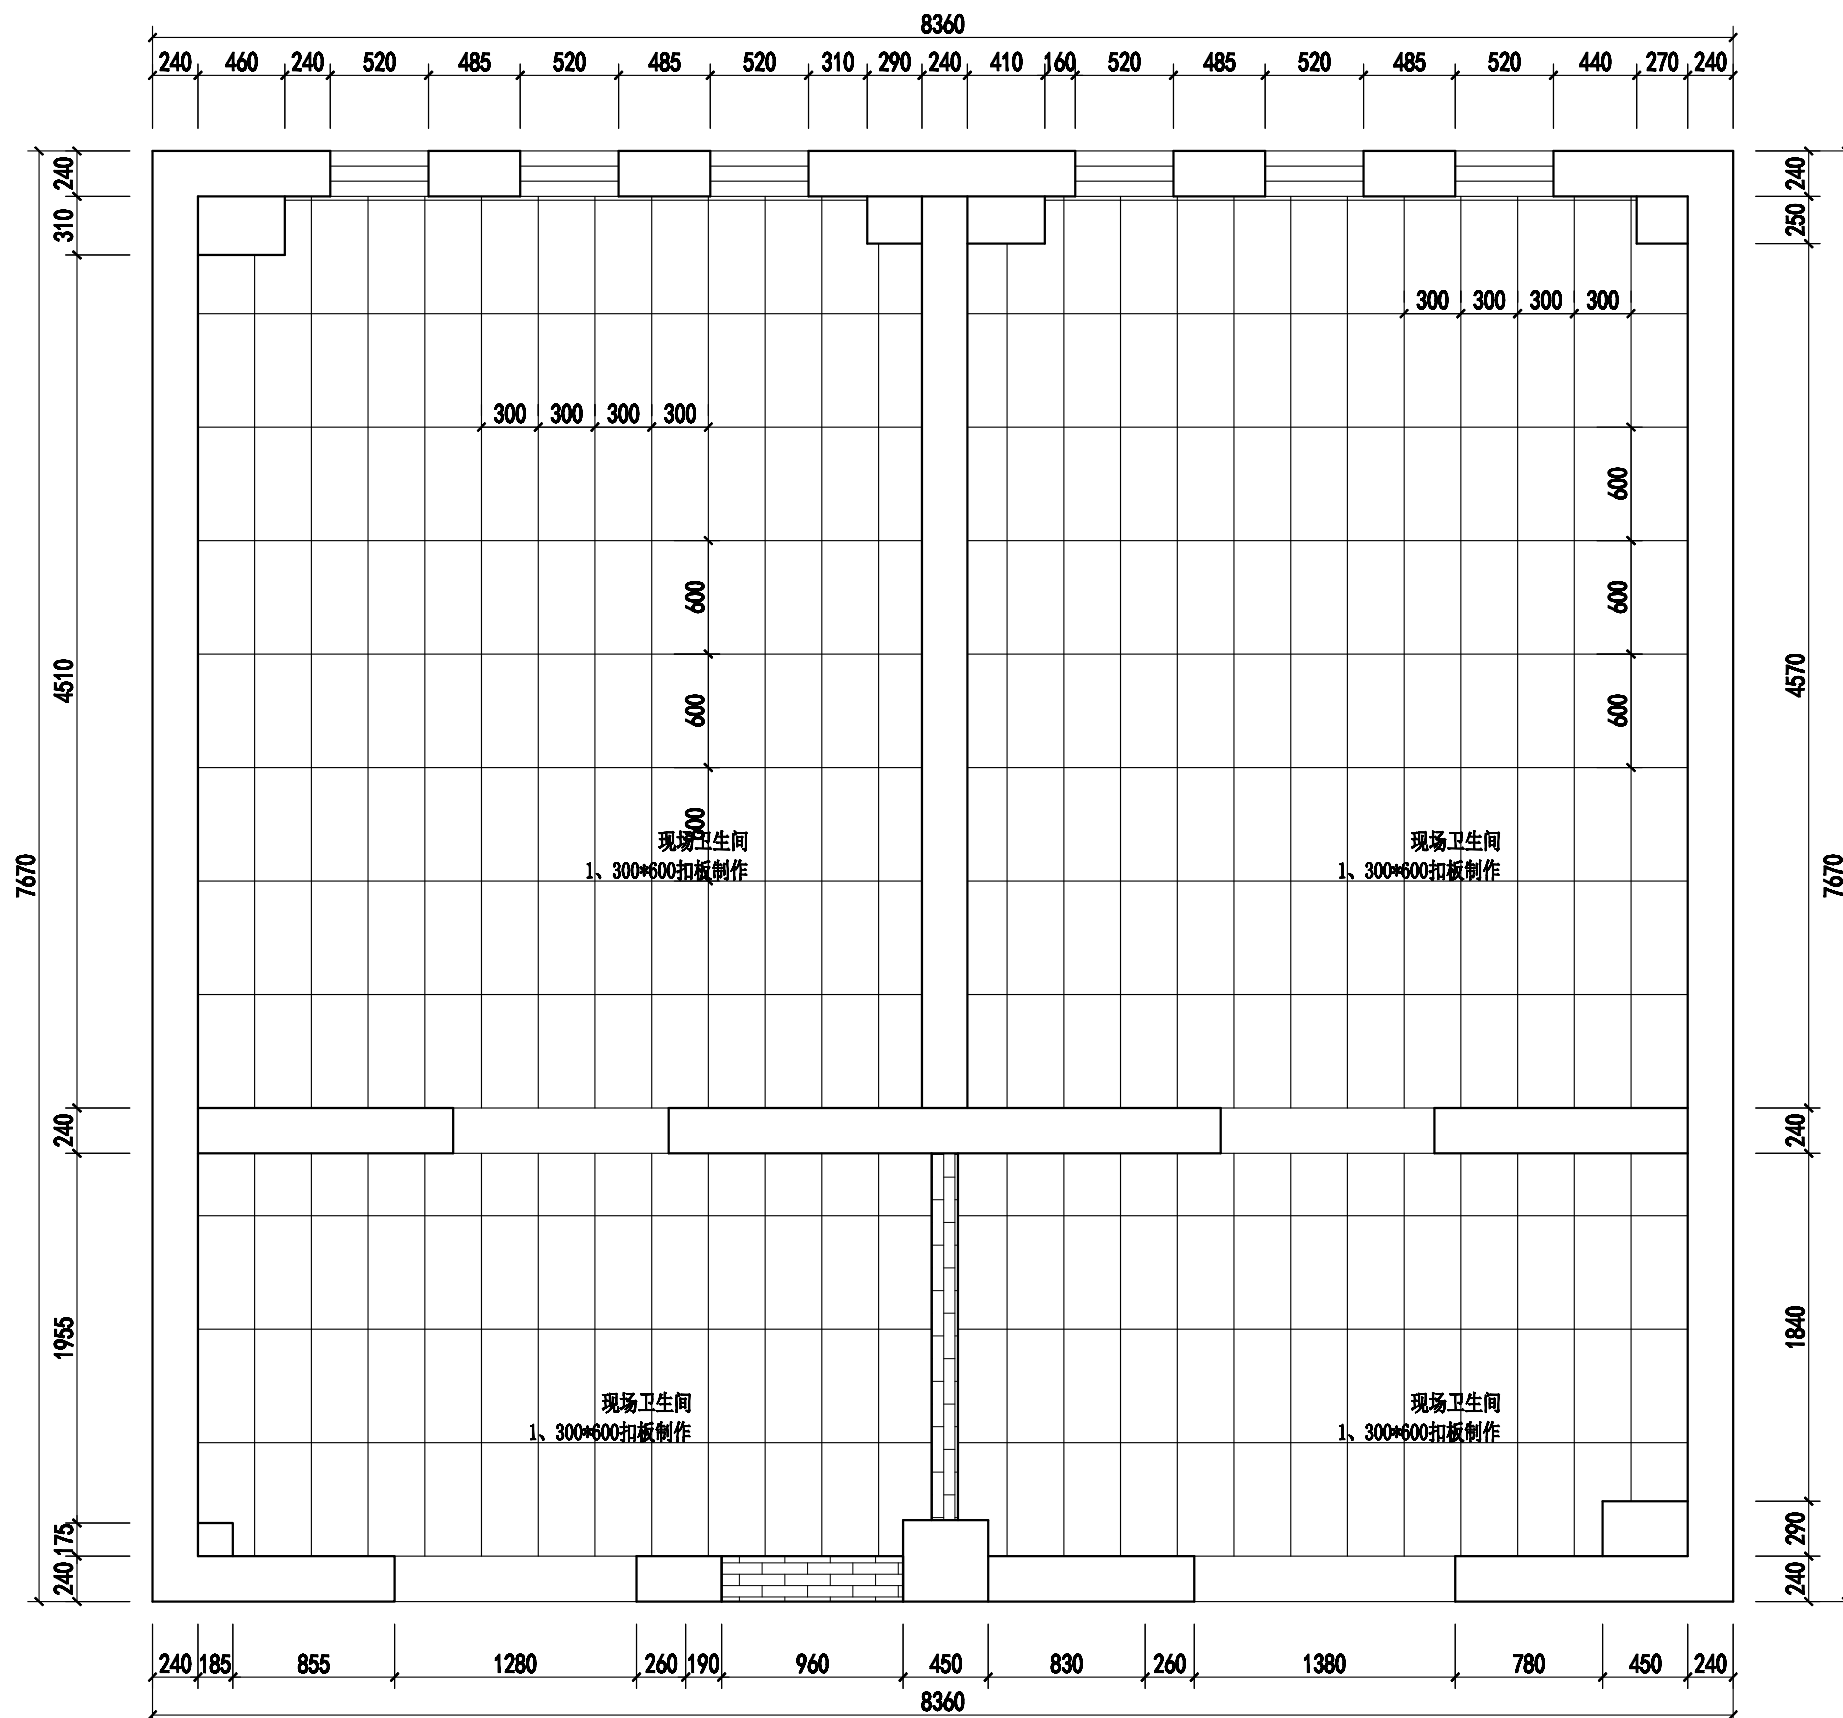

1#楼一层卫生间

Johnson Design

DESIGN FIRM 设计单位
Johnson design studio
COOPERATIVE DESIGN 合作设计
CLIENT 建设单位


PROJECT TITLE 项目名称
无锡市东绛第二实验学校
卫生间改造无障碍卫生间
DRAWING TITLE 图名
吊顶尺寸布置图

REVISIONS 版本
第一版 第二版
第三版 第四版
第五版 第六版
APPROVED 审定
VERIFIED 审核
CHECKED 校核
DESIGNER 设计
DRAWN 制图
SCALE 比例 1:40
DATE 日期 2025.04.04

版权所有
施工时须以标注尺寸为准
施工单位不得擅自修改尺寸
如有不符请立即通知设计单位
This drawing is copyright
Contractors shall work from signed dimensions only
Contractors must check all dimensions on site
Contractors must be reported immediately to architect

KEY PLAN 索引图
SHEET No. 图号
PL-01-01
PROJECT No. 项目编号
J20250404

动力	木工
电气	油漆
给排水	暖通
装饰	结构

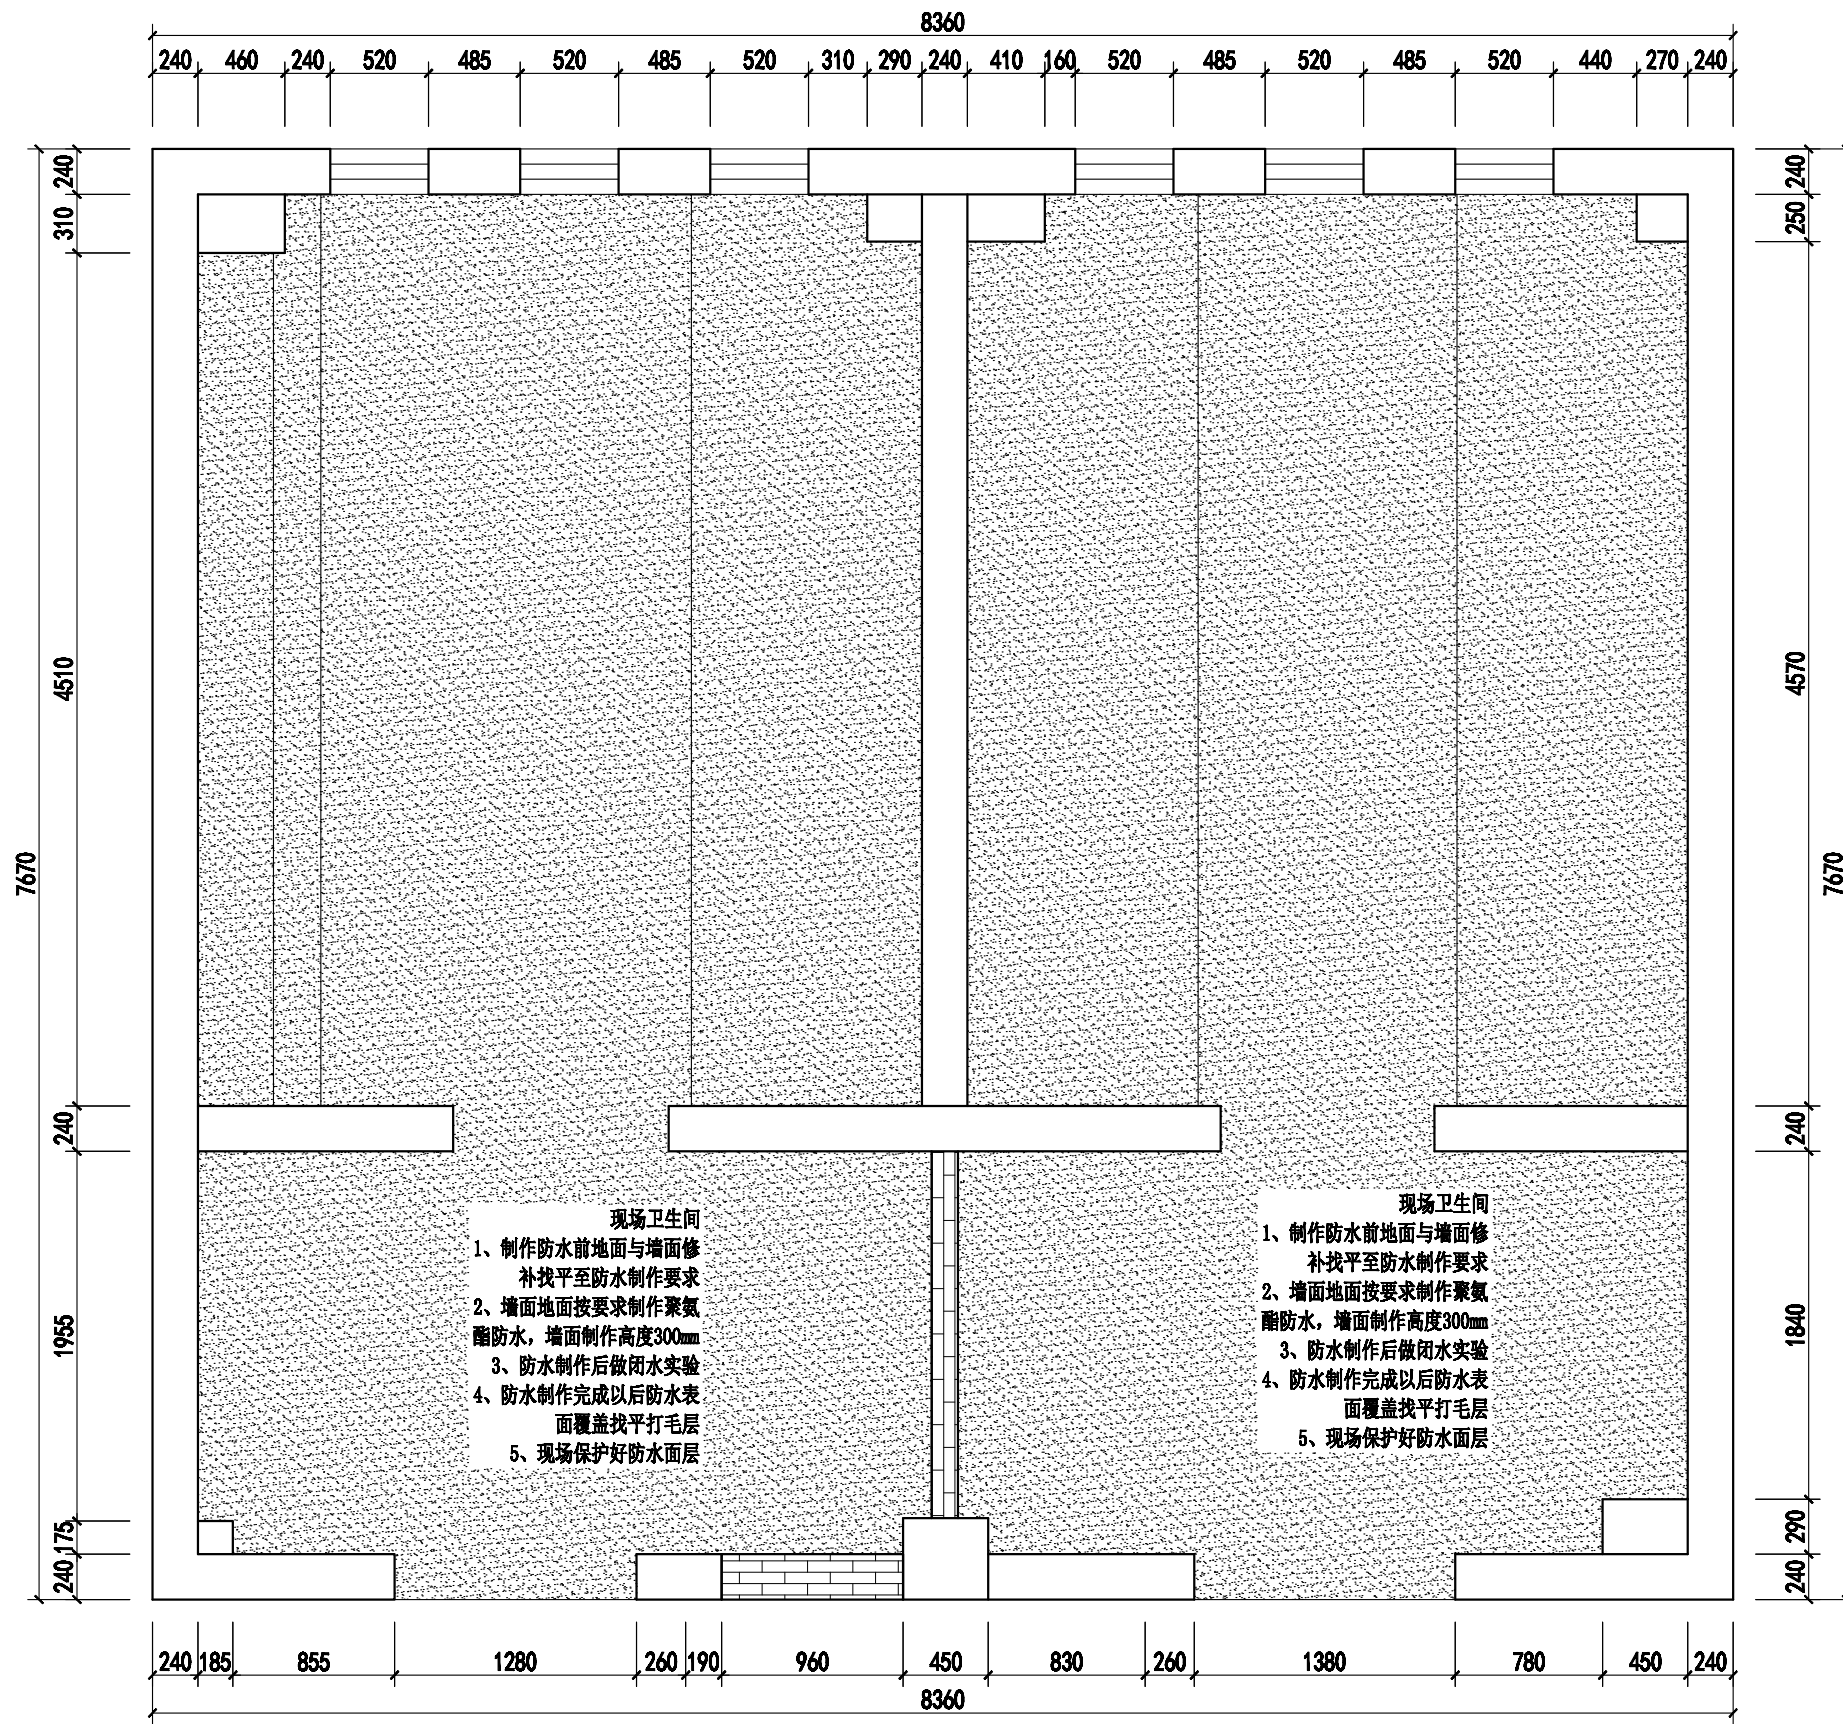

JS防水

1#楼一层卫生间

Johnson Design


DESIGN FIRM 设计单位
Johnson design studio
COOPERATIVE DESIGN 合作设计
CLIENT 建设单位

PROJECT TITLE 项目名称
**无锡市东绛第二实验学校
卫生间改造无障碍卫生间**
DRAWING TITLE 图名
防水制作图


REVISIONS 版本
第一版 第二版
第三版 第四版
第五版 第六版
APPROVED 审定
VERIFIED 审核
CHECKED 校核
DESIGNER 设计
DRAWN 制图
SCALE 比例 1:40
DATE 日期 2025.04.04
版权所有
施工时须以标注尺寸为准
施工单位须按标注尺寸
如有不符须立即通知设计单位
This drawing is copyright
Contractors shall seek their signed clearance only
Contractors must check all dimensions on site
Contractors must be reported immediately to architect

KEY PLAN 索引图
SHEET No. 图号
PL-01-01
PROJECT No. 项目编号
J20250404

动力	木工
电气	油漆
给排水	暖通
装饰	结构

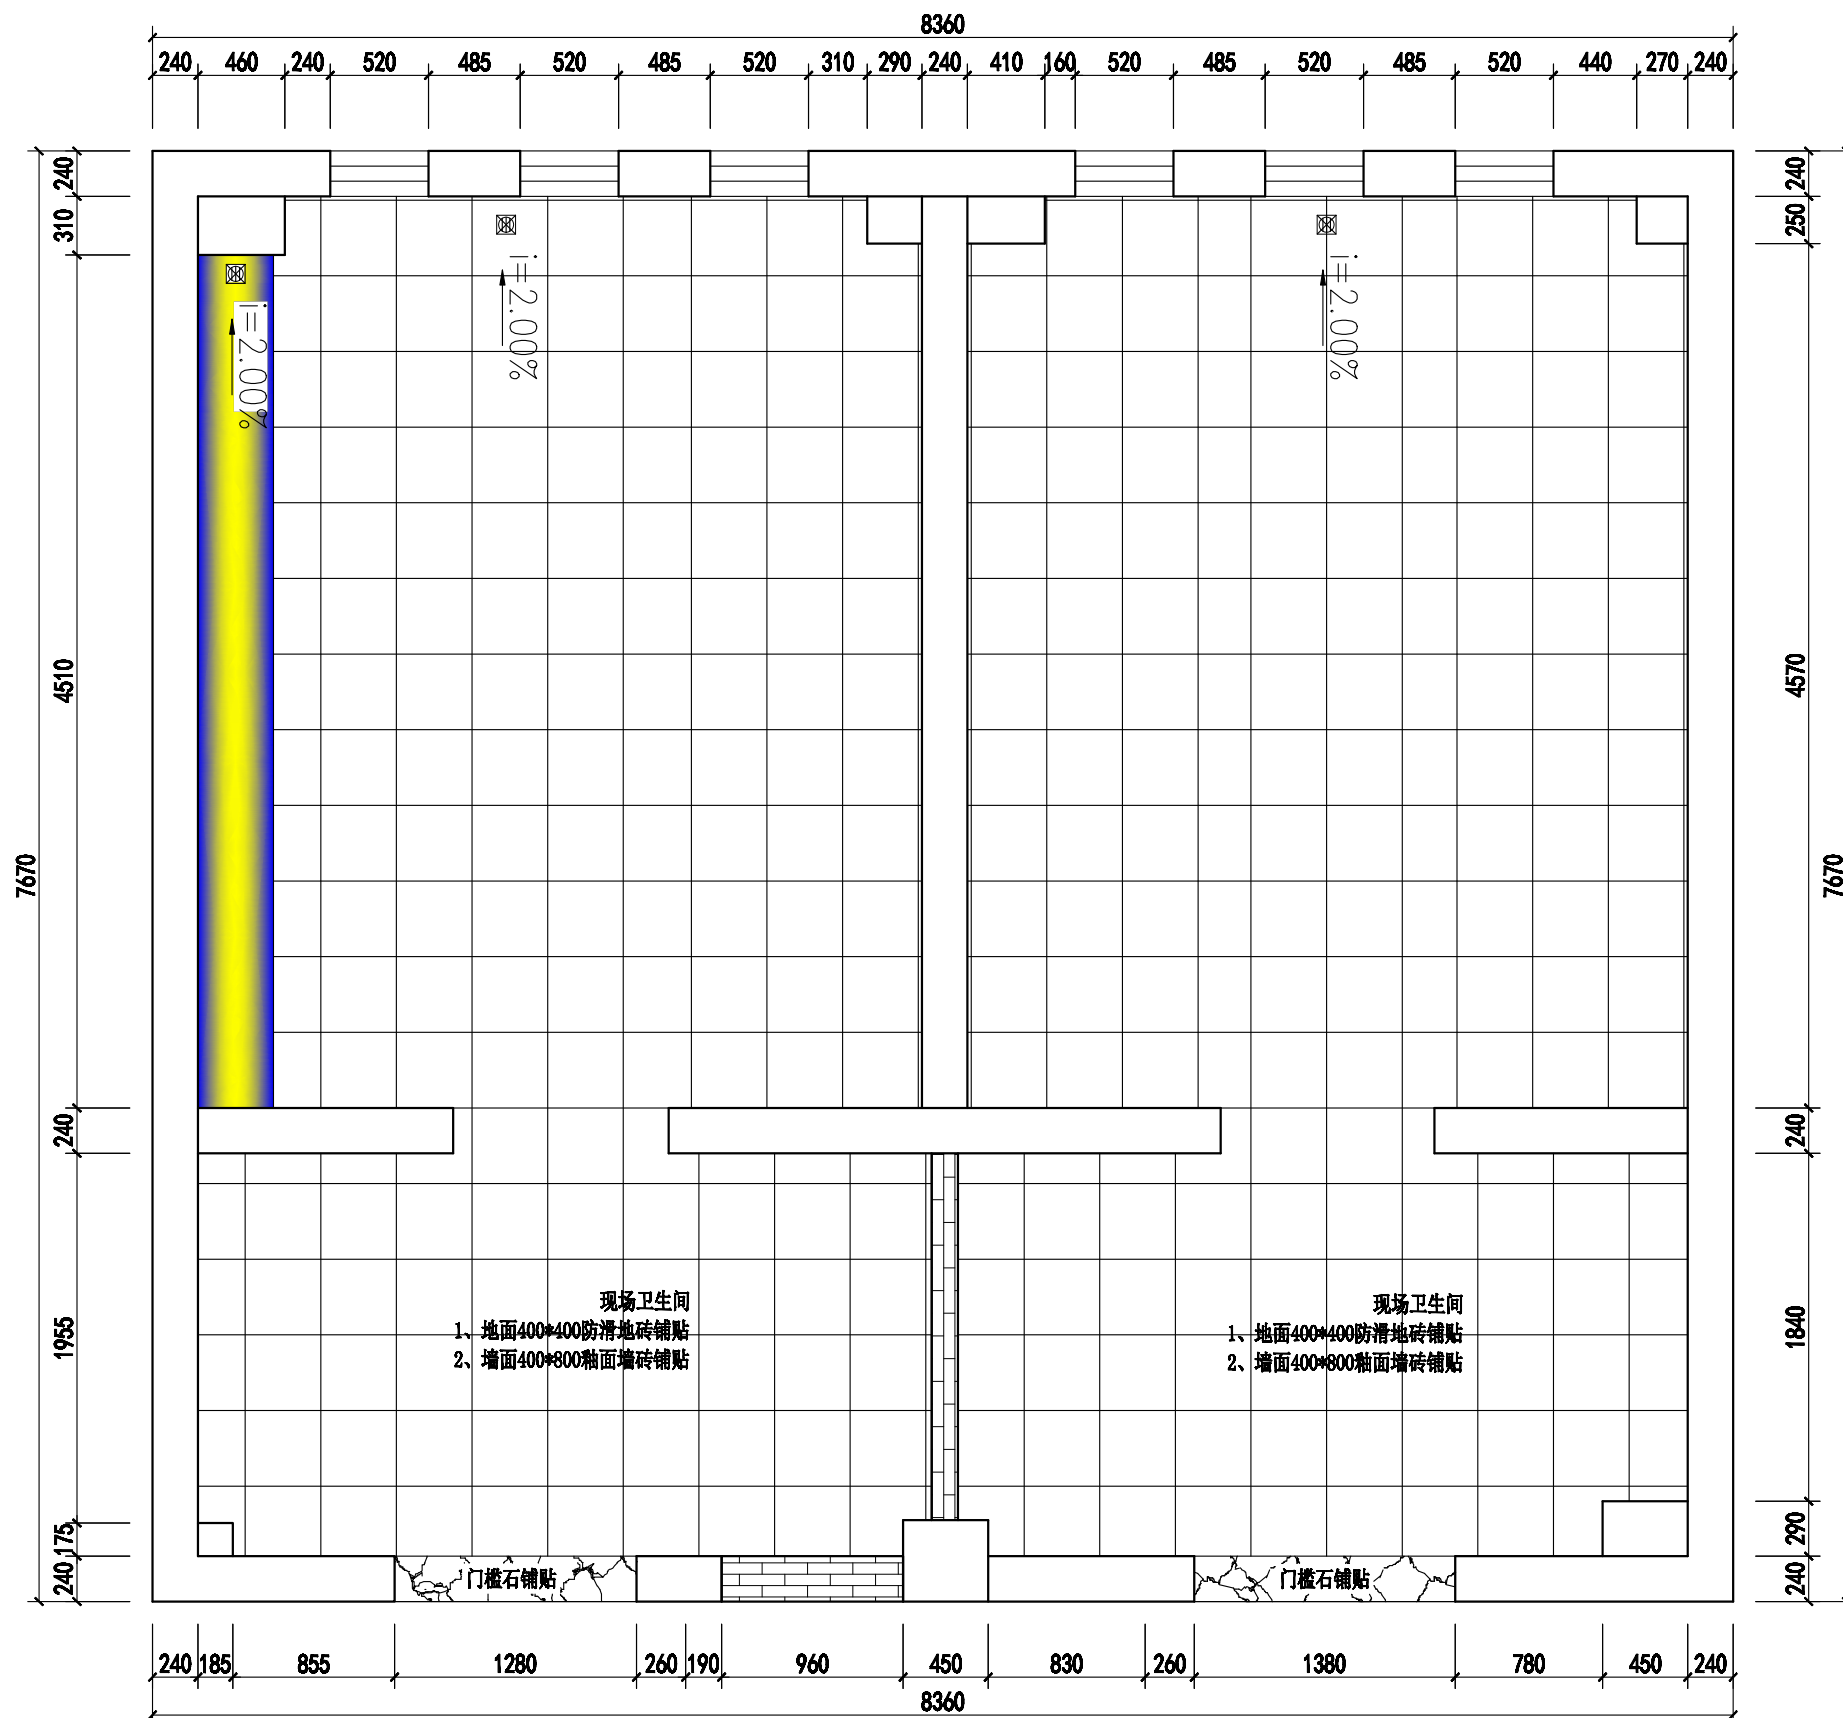

1#楼一层卫生间

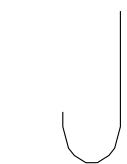

Johnson Design

DESIGN FIRM 设计单位

Johnson design studio

COOPERATIVE DESIGN 合作设计

CLIENT 建设单位

PROJECT TITLE 项目名称

无锡市东绛第二实验学校
卫生间改造无障碍卫生间

DRAWING TITLE 图名

铺贴制作图

REVISIONS 版本

第一版 第二版

第三版 第四版

第五版 第六版

APPROVED

审定

VERIFIED

审核

CHECKED

校核

DESIGNER

设计

DRAWN

制图

SCALE

比例 1:40

DATE

日期 2025.04.04

版权所有

施工时须以标注尺寸为准

施工单位须按标注尺寸

如有不符请立即通知设计单位

This drawing is copyright

Contractors shall work from signed dimensions only

Contractors must check all dimensions on site

Contractors must be reported immediately to architect

KEY PLAN 索引图


SHEET No. 图号

PL-01-01

PROJECT No. 项目编号

J20250404

动力	木工
电气	电气
给排水	暖通
装饰	装饰

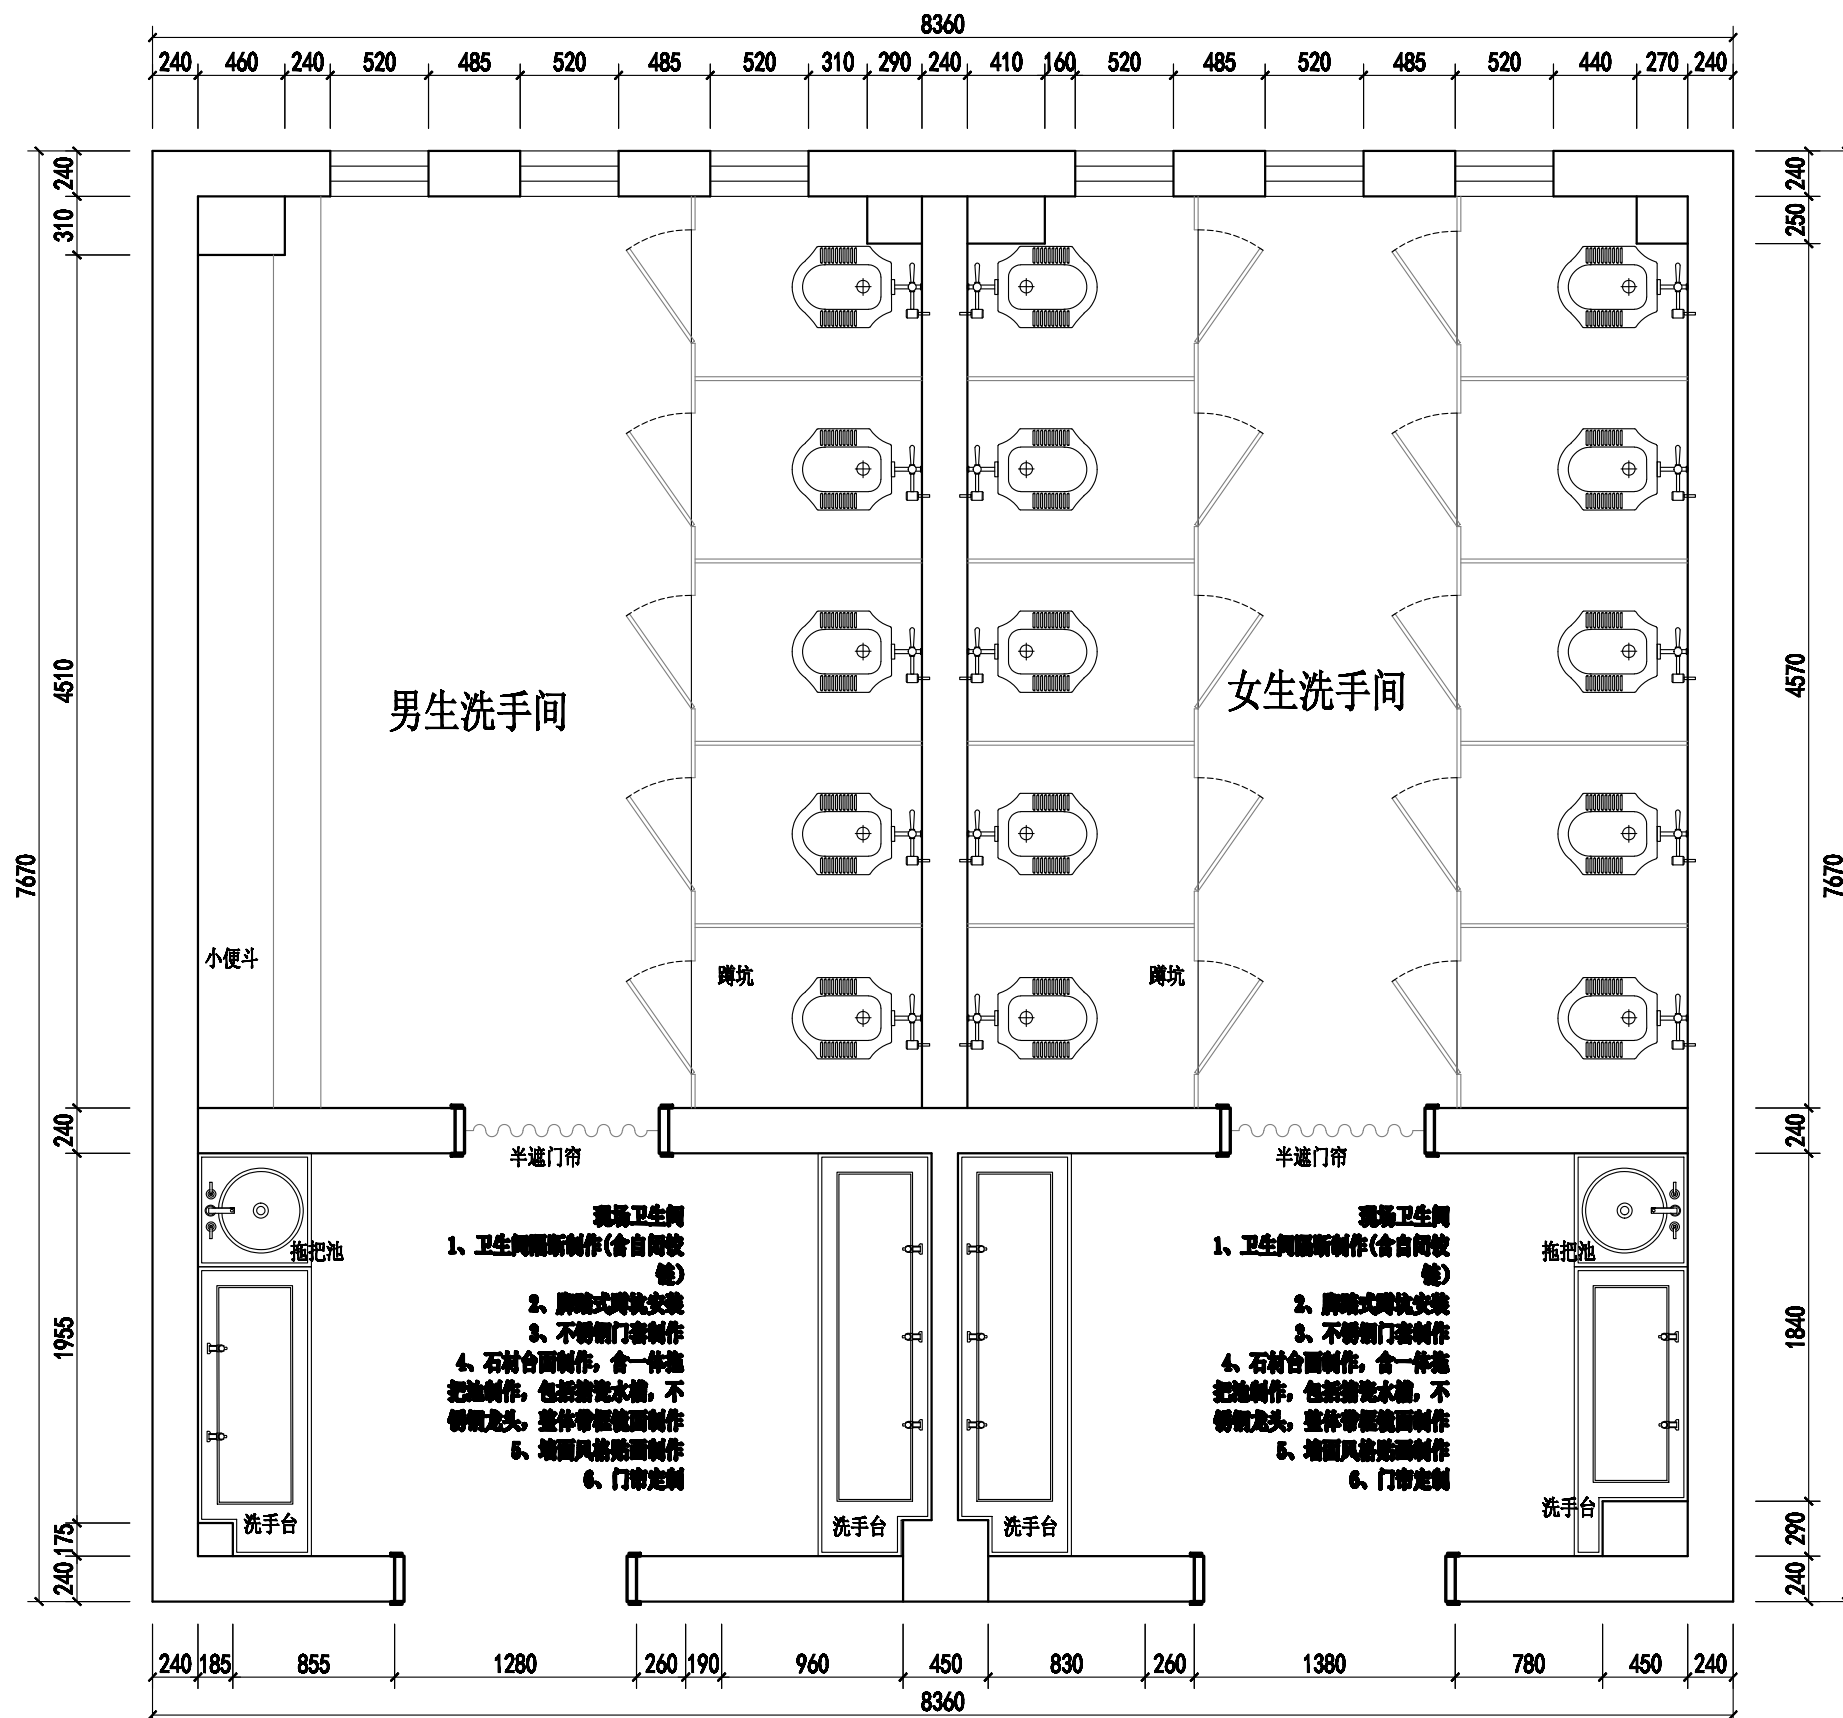

Johnson Design

DESIGN FIRM 设计单位

Johnson design studio

COOPERATIVE DESIGN 合作设计

CLIENT 建设单位

PROJECT TITLE 项目名称

无锡市东绛第二实验学校
卫生间改造无障碍卫生间

DRAWING TITLE 图名

成品制作图

REVISIONS 版本

第一版	第二版
第三版	第四版
第五版	第六版

APPROVED

VERIFIED

CHECKED

DESIGNER

DRAWN

SCALE 1:40

DATE 2025.04.04

版权所有
施工时须以标注尺寸为准
施工单位须按标注尺寸
如有不符须立即通知设计单位
This drawing is copyright
Contractors shall seek their signed clearance only
Contractors must check all dimensions on site
Contractors must be reported immediately to architect

KEY PLAN 索引图

SHEET No. 图号


PL-01-01

PROJECT No. 项目编号

J20250404

1#楼一层卫生间

动力	木工
电气	电讯
给排水	暖通
建筑	结构

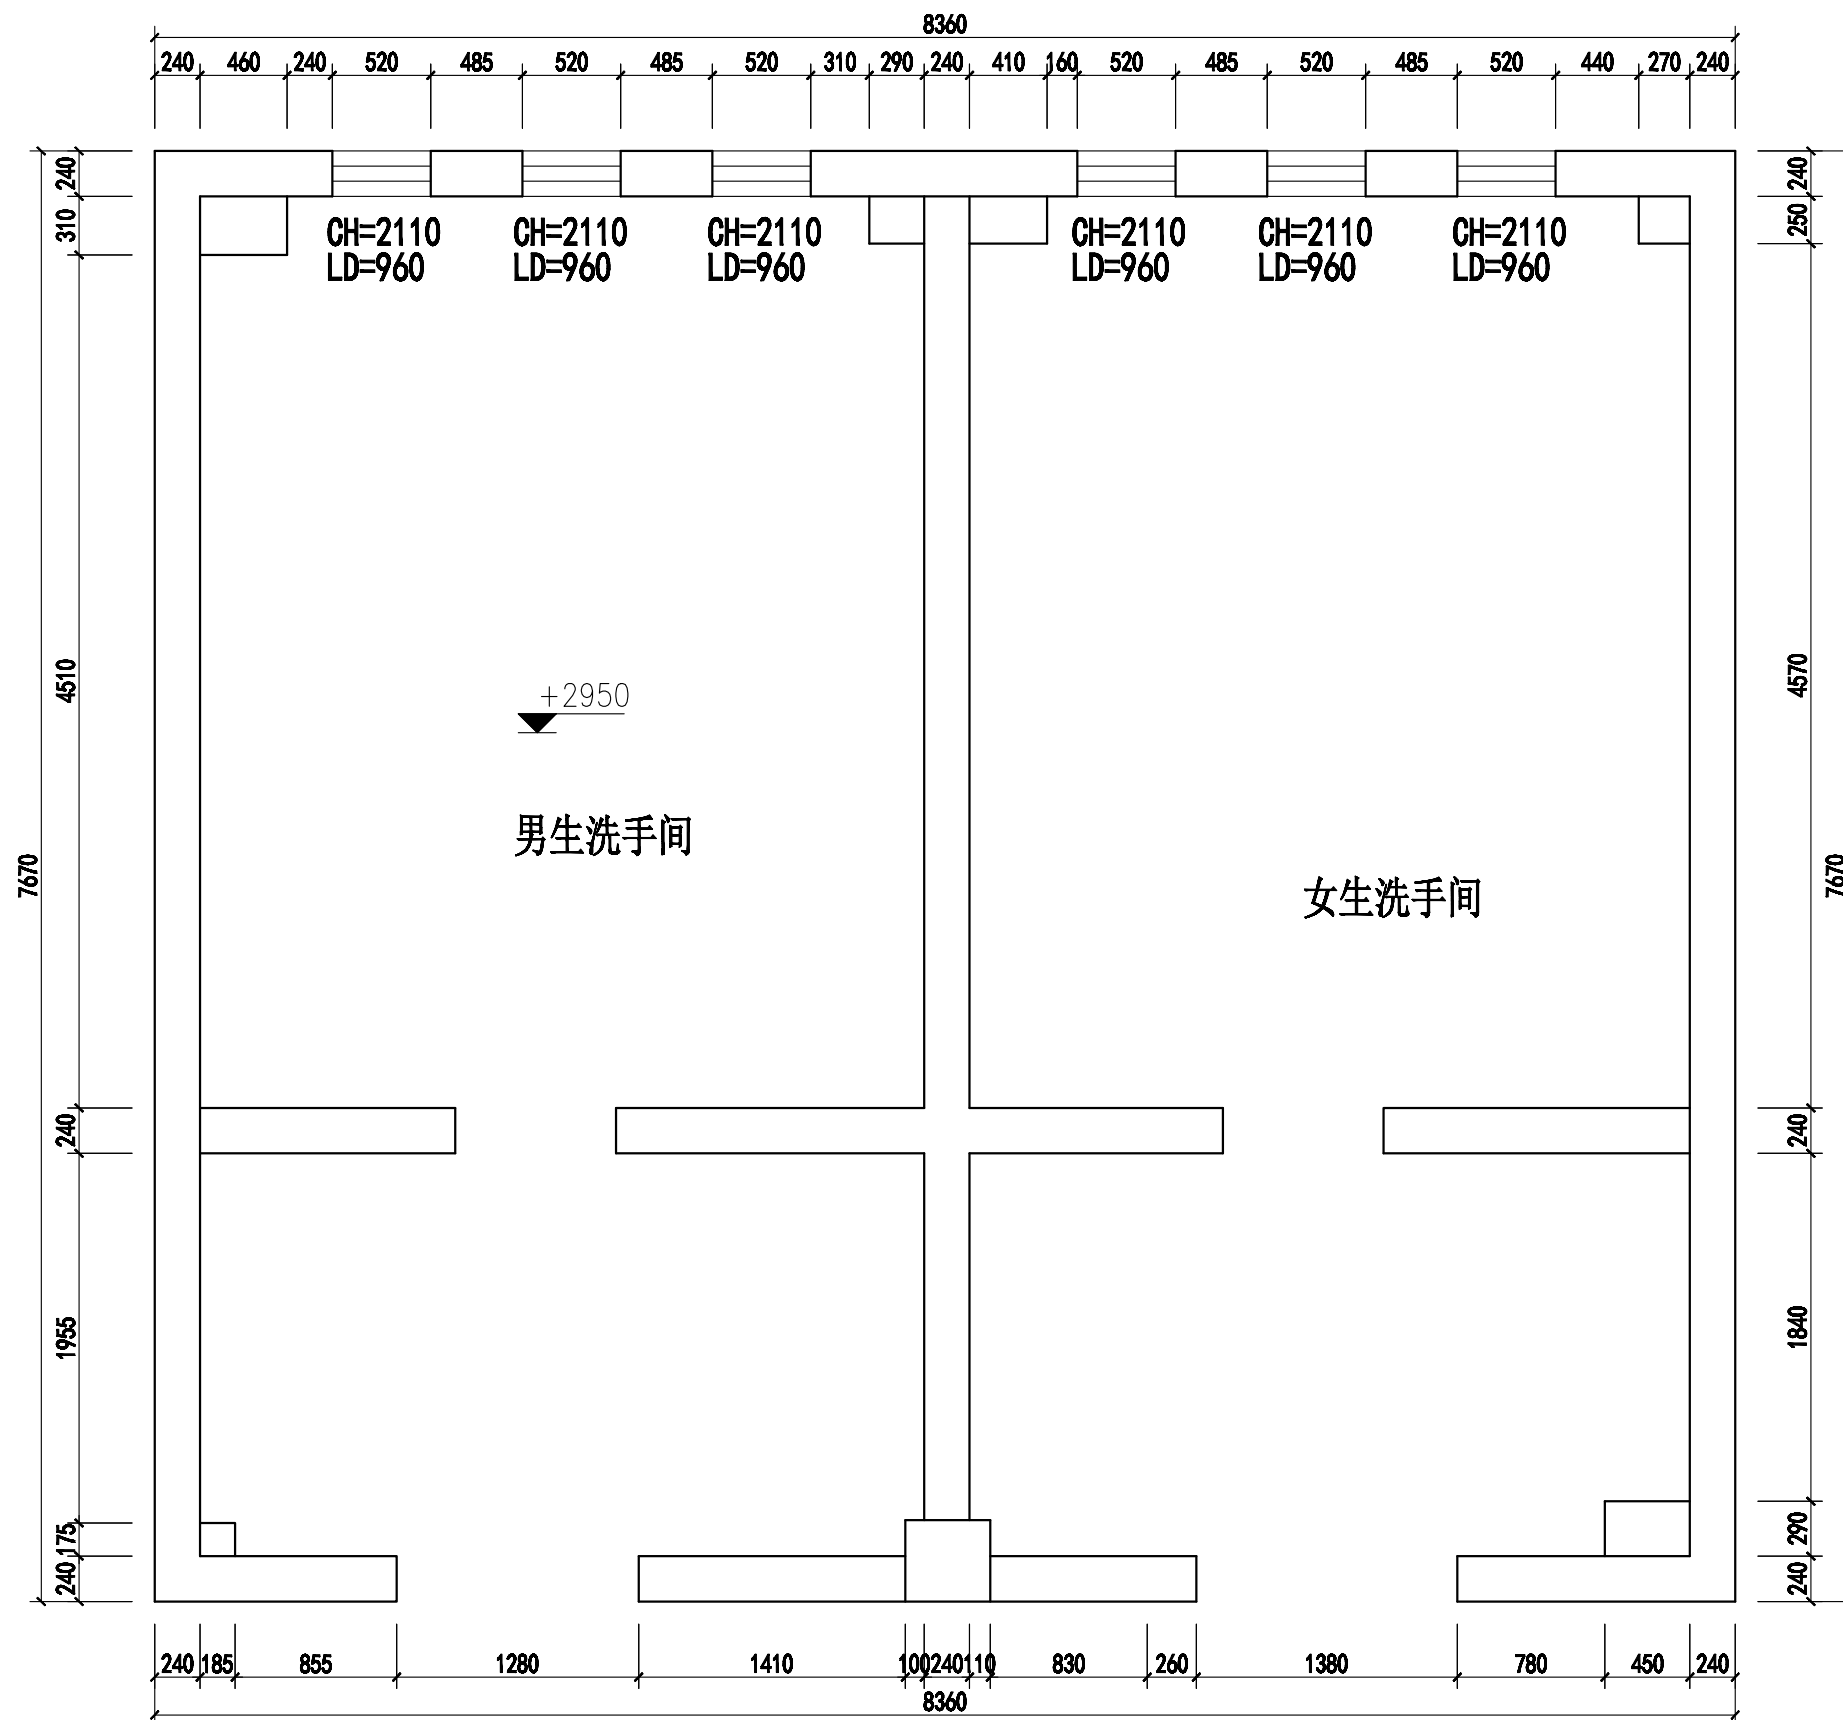

1#楼二至四层卫生间



Johnson Design

DESIGN FIRM 设计单位

Johnson design studio

COOPERATIVE DESIGN 合作设计

CLIENT 建设单位

PROJECT TITLE 项目名称

无锡市东绛第二实验学校
卫生间改造无障碍卫生间

DRAWING TITLE 图名

原始结构图

REVISIONS 版本

第一版	第二版
第三版	第四版
第五版	第六版

APPROVED

审定

VERIFIED

审核

CHECKED

校对

DESIGNER

设计

DRAWN

制图

SCALE

比例 1:40

DATE

日期 2025.04.04

版权所有

施工时须以标注尺寸为准

施工单位不得擅自修改尺寸

如有不符请立即通知设计单位

This drawing is copyright

Contractors shall work from signed dimensions only

Contractors must check all dimensions on site

Contractors must be reported immediately to architect

KEY PLAN 索引图


SHEET No. 图号

PL-01-01


PROJECT No. 项目编号

J20250404

动力	木工
电气	电讯
给排水	暖通
建筑	结构

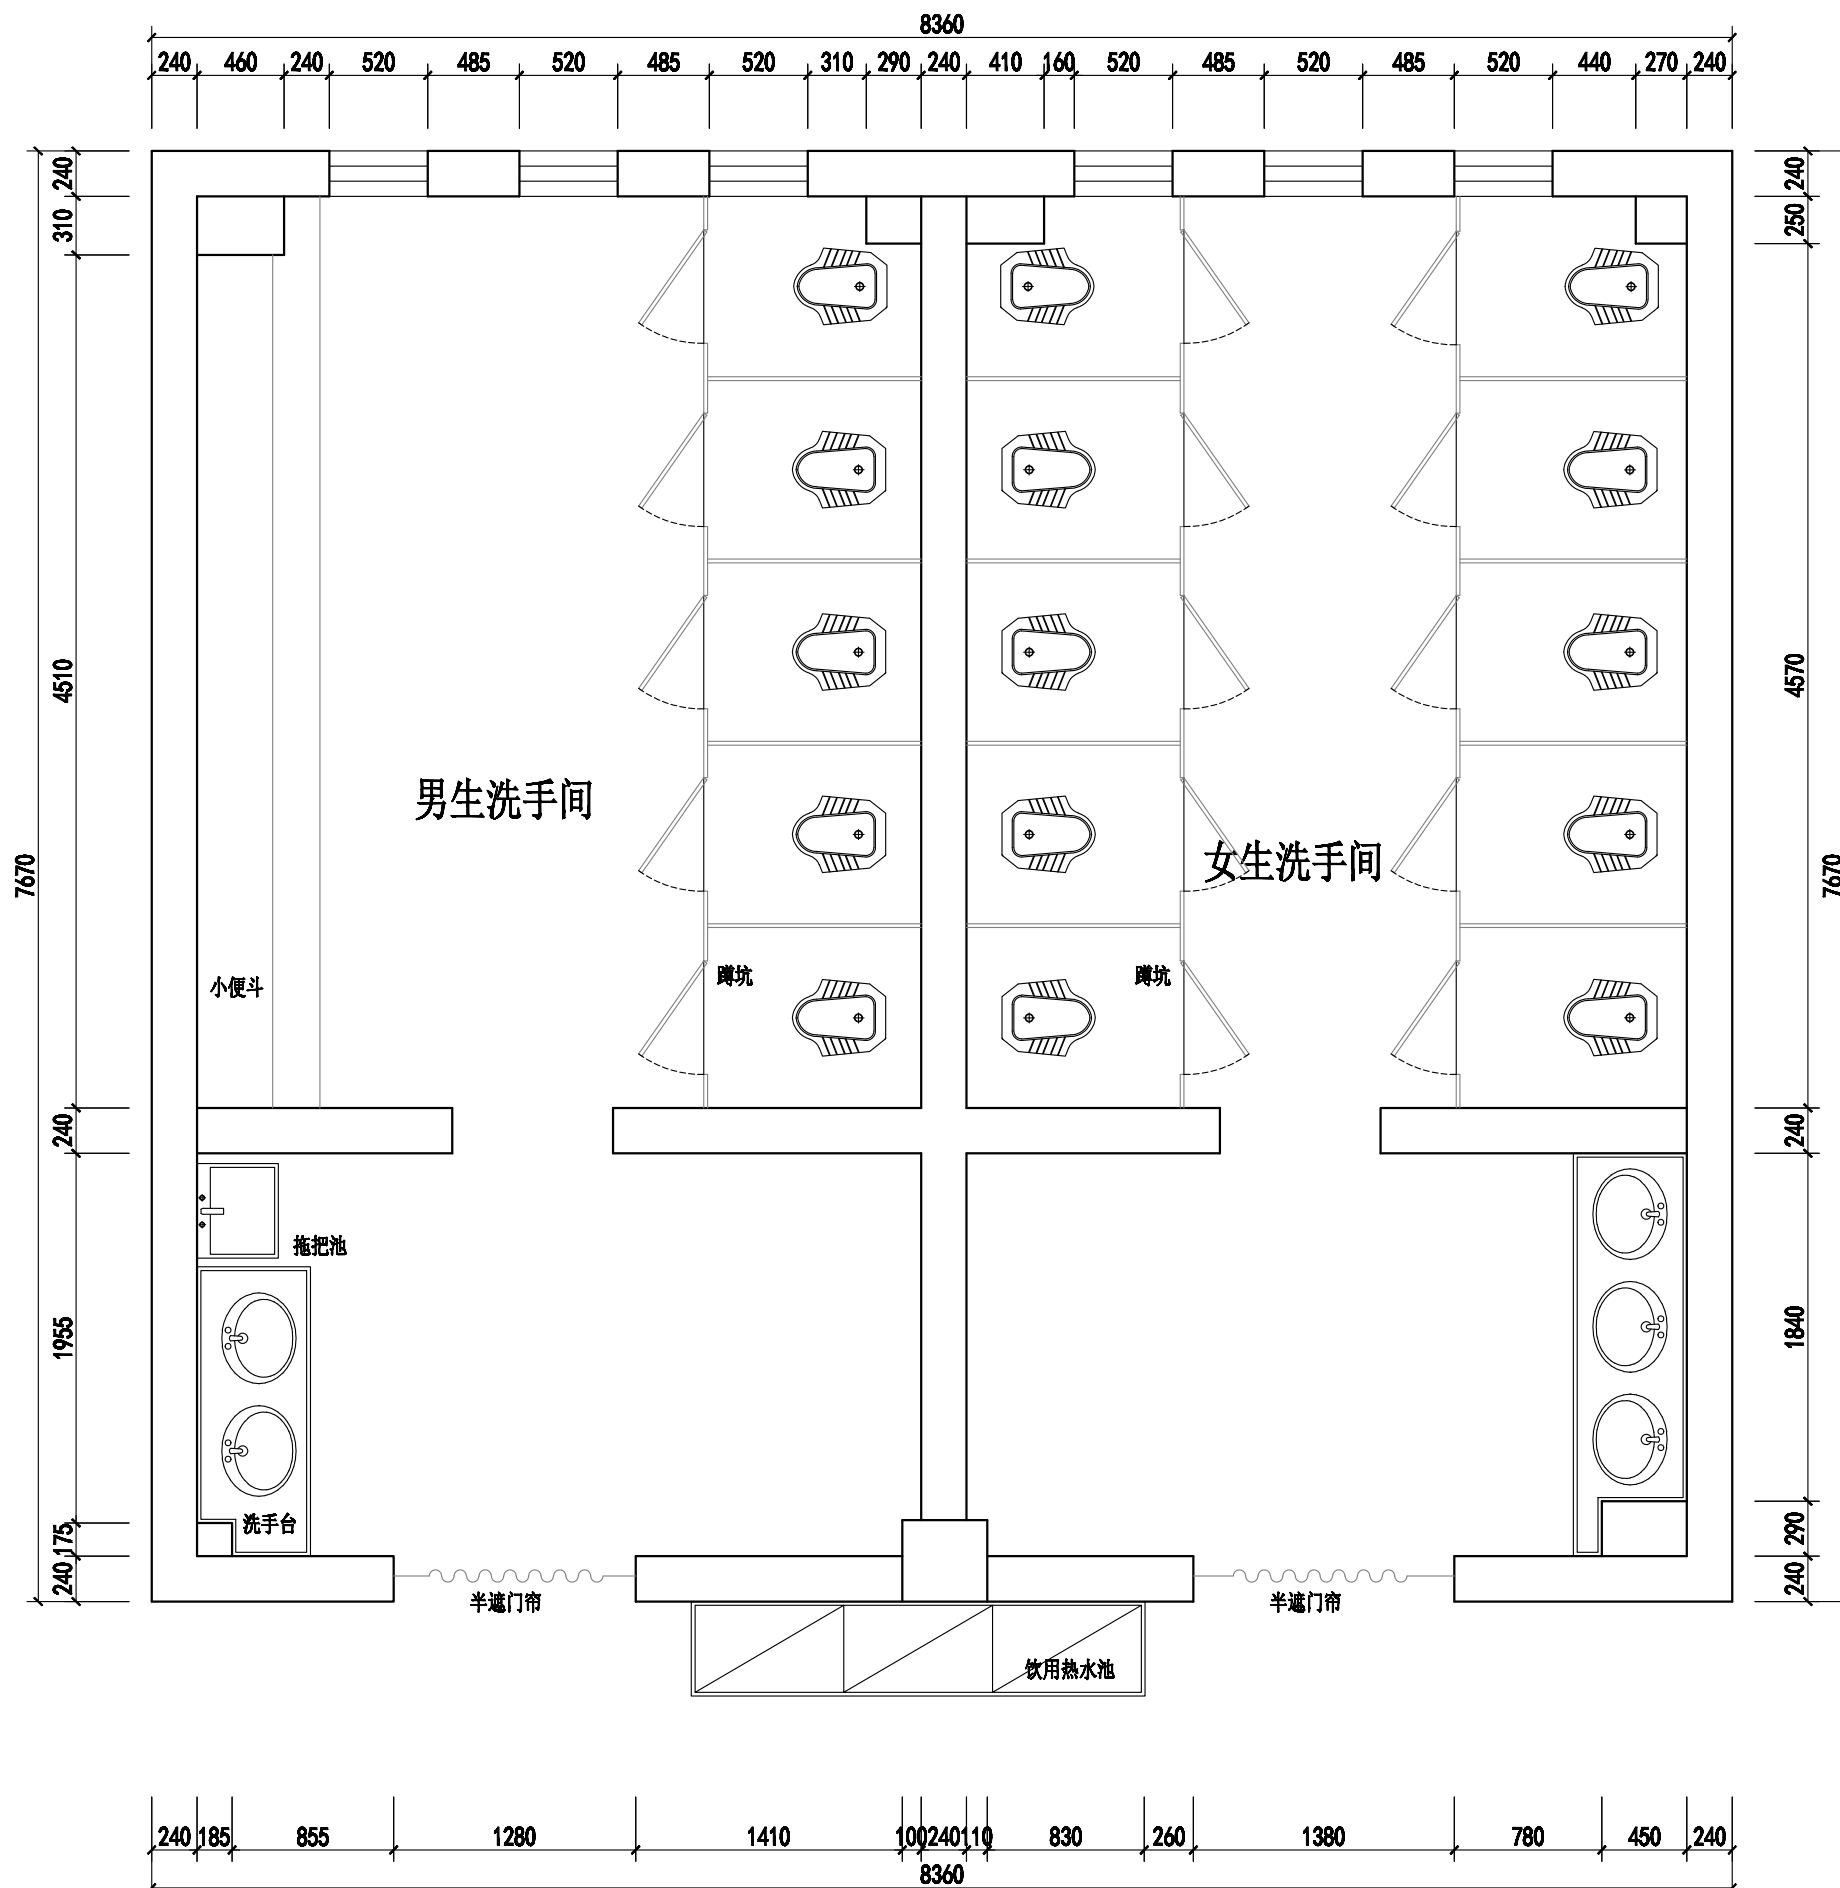

1#楼二至四层卫生间

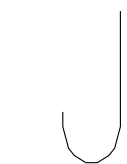

Johnson Design

DESIGN FIRM 设计单位

Johnson design studio

COOPERATIVE DESIGN 合作设计

CLIENT 建设单位

PROJECT TITLE 项目名称

无锡市东绛第二实验学校
卫生间改造无障碍卫生间

DRAWING TITLE 图名

原始布置图

REVISIONS 版本

第一版	第二版
第三版	第四版
第五版	第六版

APPROVED

审定

VERIFIED

审核

CHECKED

校对

DESIGNER

设计

DRAWN

制图

SCALE

比例 1:40

DATE

日期 2025.04.04

版权所有

施工时须以标注尺寸为准

施工单位须按标注尺寸

如有不符须立即通知设计单位

This drawing is copyright

Contractors shall seek firm signed dimensions only

Contractors must check all dimensions on site

Contractors must be reported immediately to architect

KEY PLAN 索引图


SHEET No. 图号

PL-01-01

PROJECT No. 项目编号

J20250404

动力	木工
电气	油漆
给排水	暖通
装饰	结构

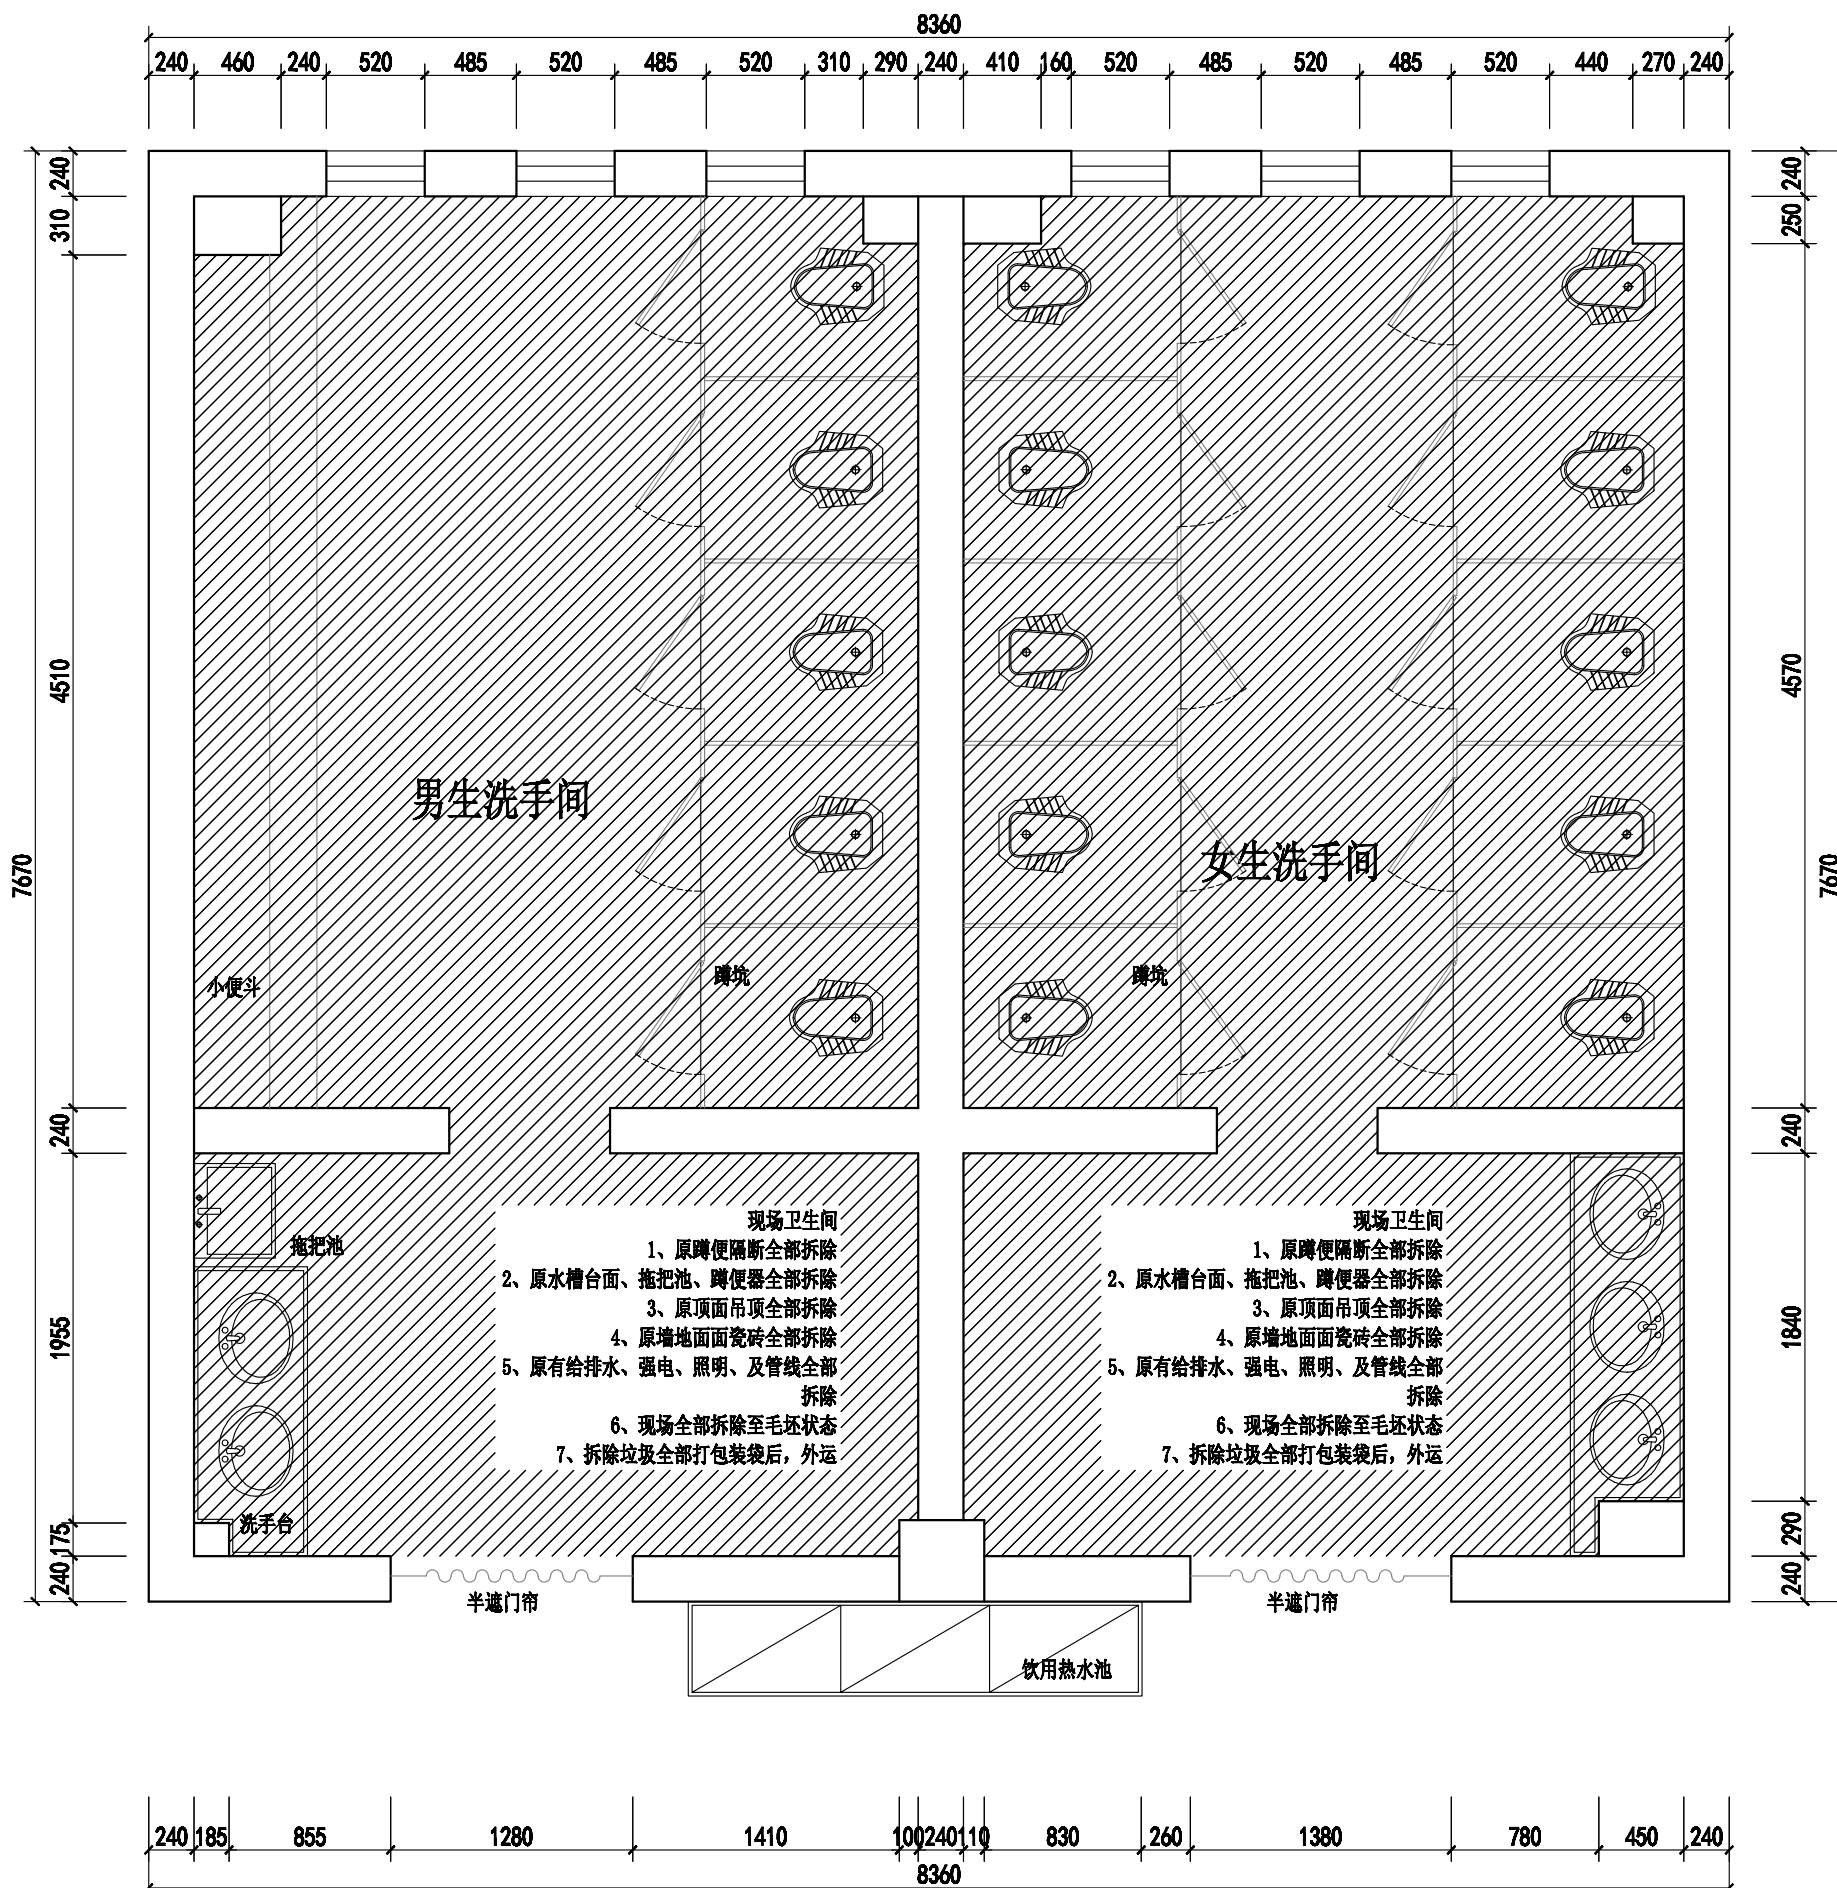

Johnson Design

DESIGN FIRM 设计单位

Johnson design studio

COOPERATIVE DESIGN 合作设计

CLIENT 建设单位

PROJECT TITLE 项目名称

无锡市东绛第二实验学校
卫生间改造无障碍卫生间

DRAWING TITLE 图名

拆除图

REVISIONS 版本

第一版	第二版
第三版	第四版
第五版	第六版

APPROVED

审定

VERIFIED

审核

CHECKED

校核

DESIGNER

设计

DRAWN

制图

SCALE

1:40

DATE

2025.04.04

日期

版权所有

施工时须以标注尺寸为准

施工单位须按标注尺寸

如有不符请立即通知设计单位

This drawing is copyright

Contractors shall seek their signed dimensions only

Contractors must check all dimensions on site

Contractors must be reported immediately to architect

KEY PLAN 索引图

SHEET No. 图号


PL-01-01

PROJECT No. 项目编号

J20250404

1#楼二至四层卫生间

动力	木工
电气	电讯
给排水	暖通
建筑	结构

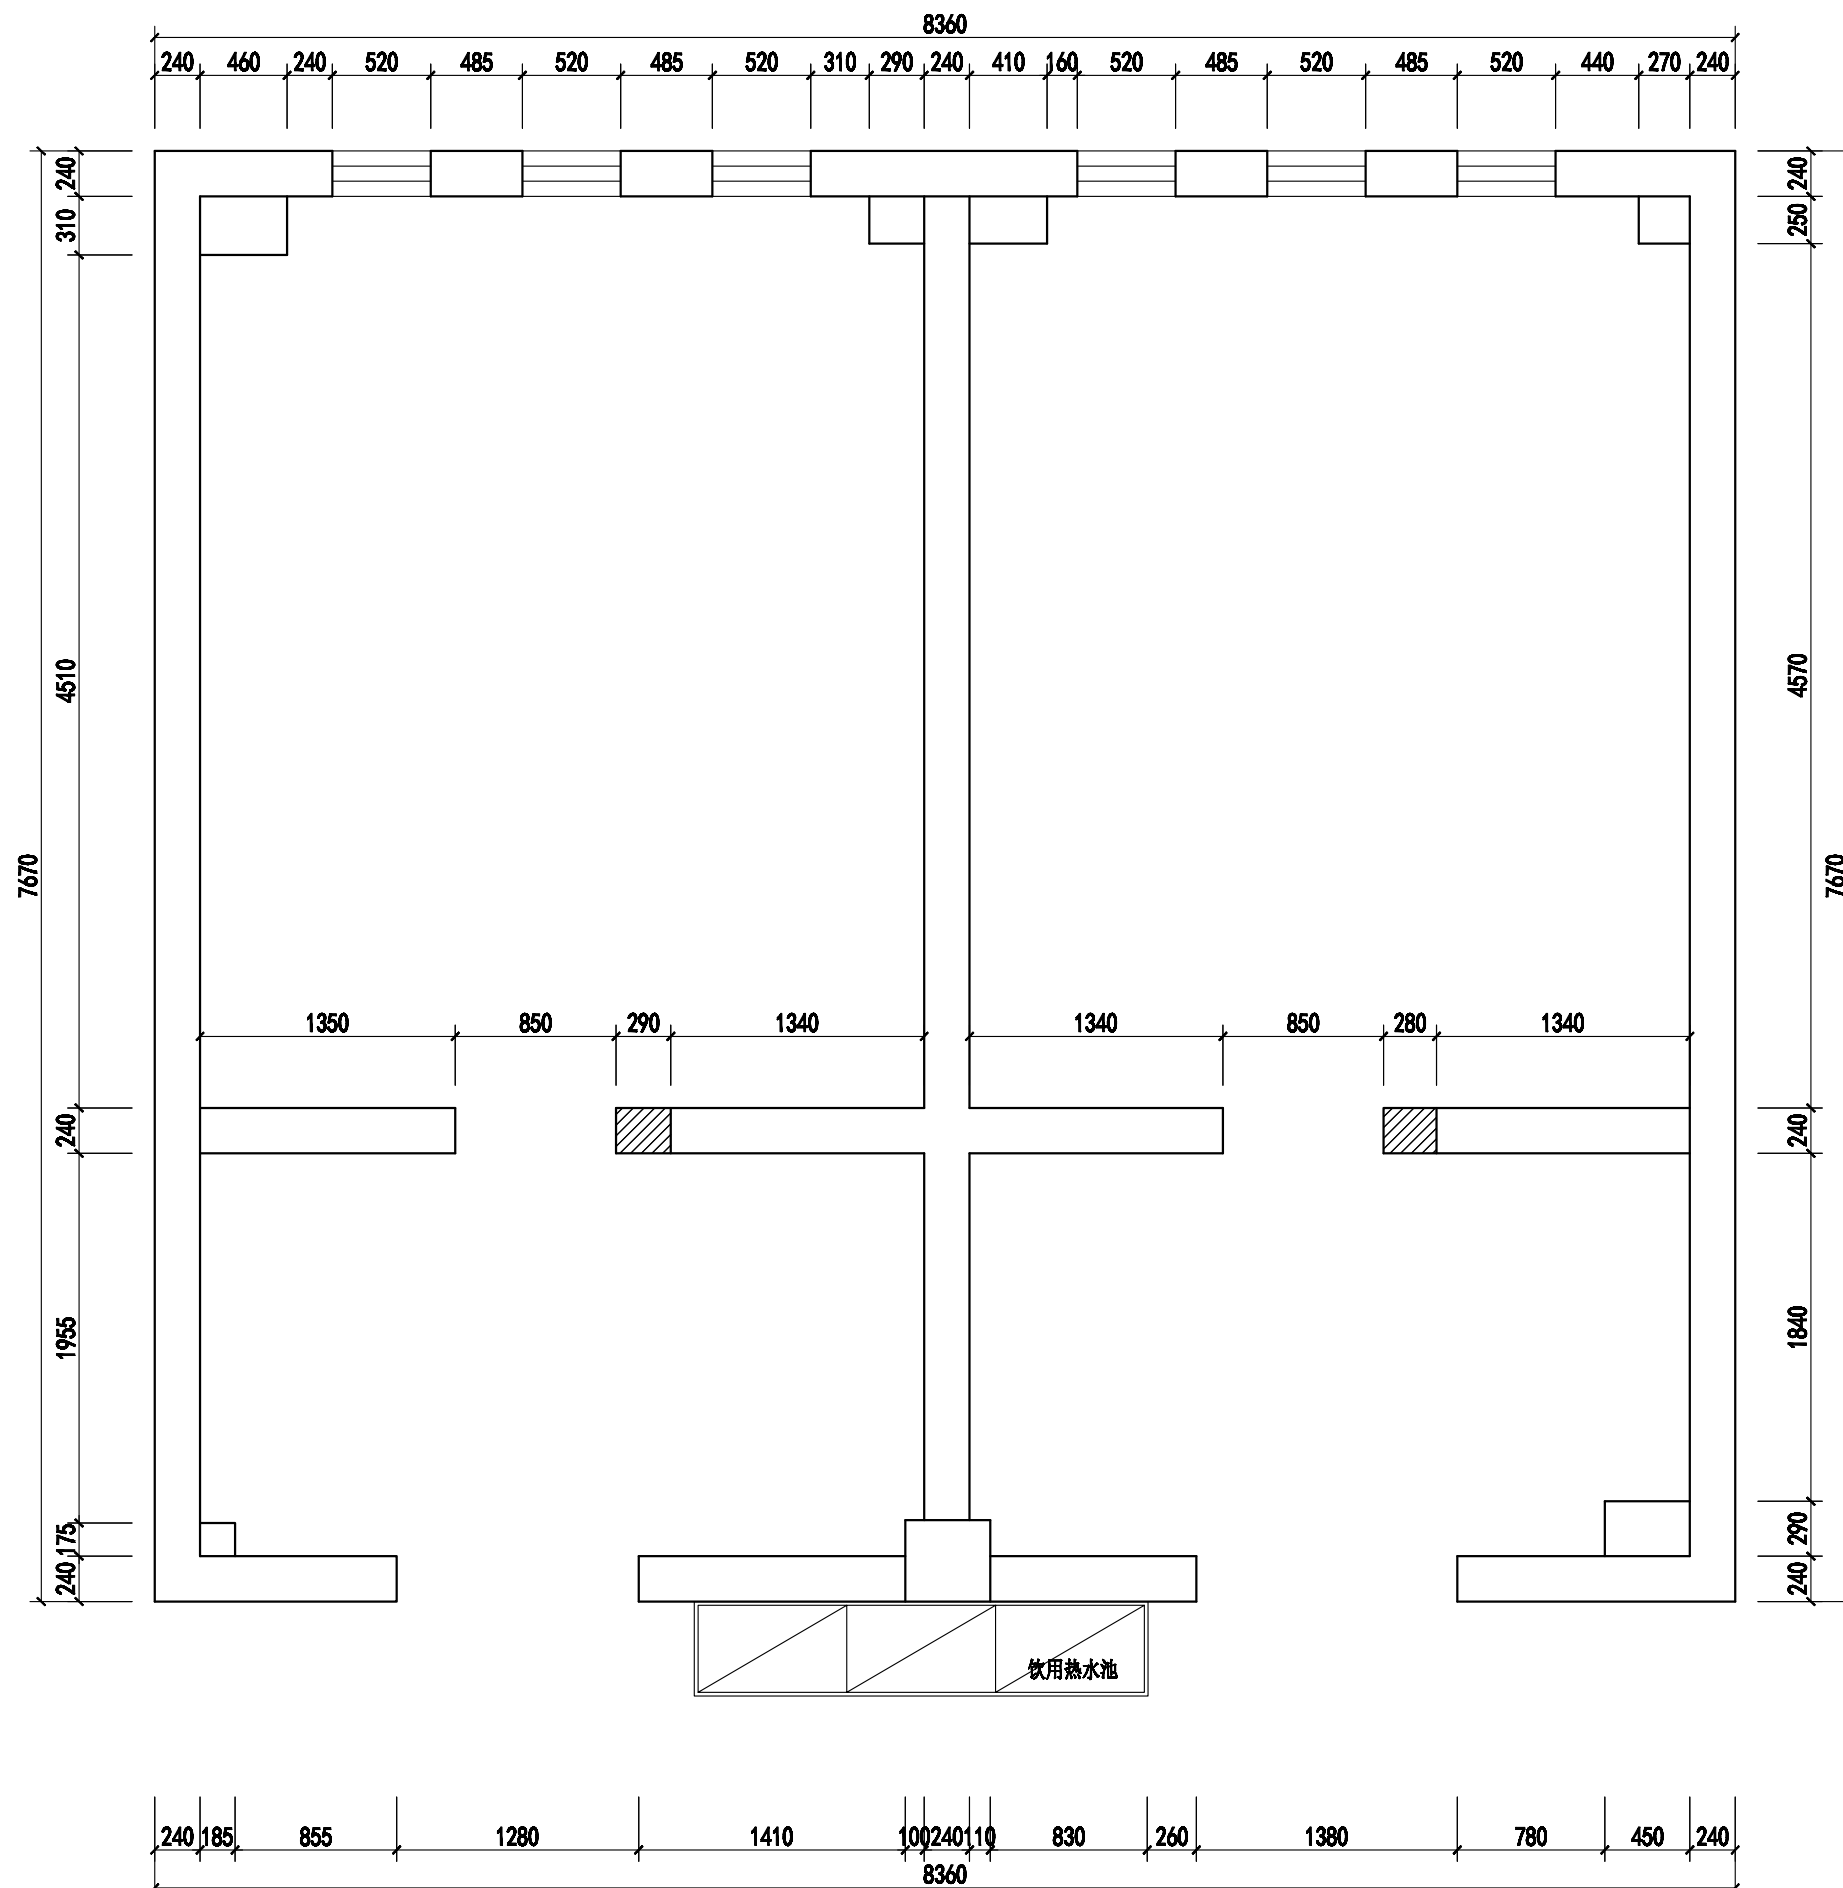

 拆除墙体

1#楼二至四层卫生间



Johnson Design

DESIGN FIRM 设计单位

Johnson design studio

COOPERATIVE DESIGN 合作设计

CLIENT 建设单位

PROJECT TITLE 项目名称

无锡市东绛第二实验学校
卫生间改造无障碍卫生间

DRAWING TITLE 图名

拆墙尺寸图

REVISIONS 版本

第一版	第二版
第三版	第四版
第五版	第六版

APPROVED

审定

VERIFIED

审核

CHECKED

校对

DESIGNER

设计

DRAWN

制图

SCALE

比例 1:40

DATE

日期 2025.04.04

版权所有

施工时须以标注尺寸为准

施工单位须按标注尺寸

如有不符须立即通知设计单位

This drawing is copyright

Contractors shall work from signed dimensions only

Contractors must check all dimensions on site

Contractors must be reported immediately to architect

KEY PLAN 索引图


SHEET No. 图号

PL-01-01

PROJECT No. 项目编号

J20250404

动力	木工
电气	电讯
给排水	暖通
装饰	结构

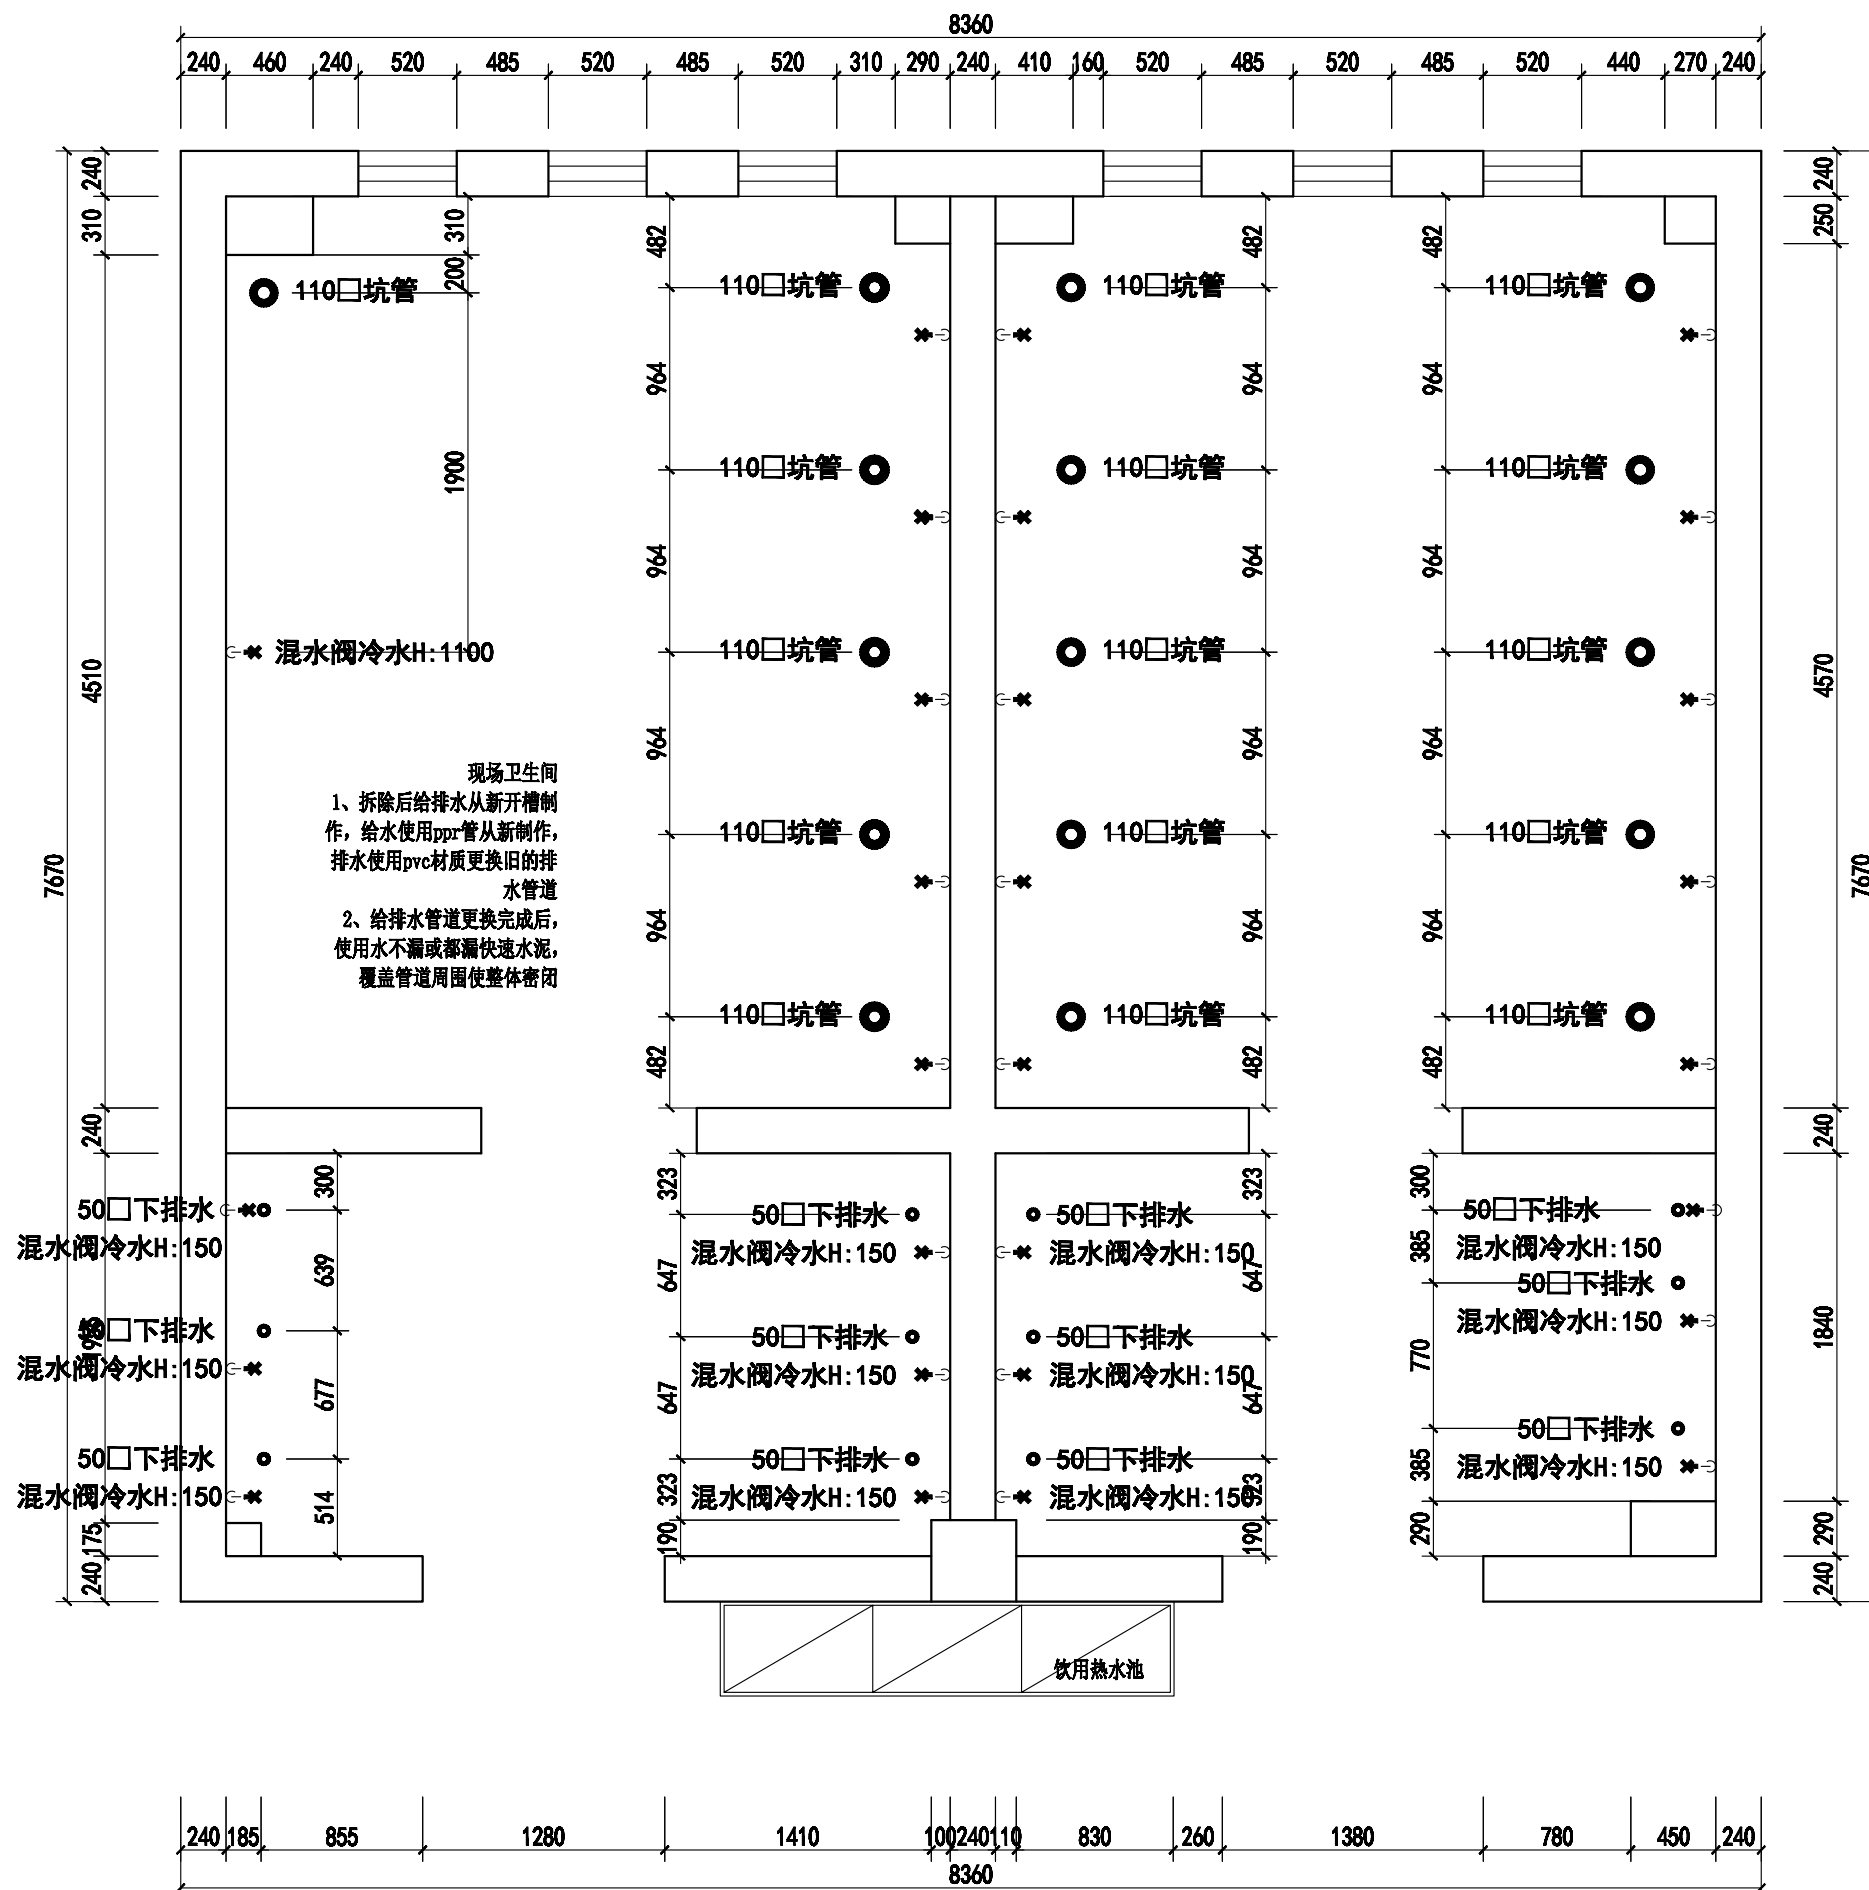

1#楼二至四层卫生间

Johnson Design

DESIGN FIRM 设计单位

Johnson design studio

COOPERATIVE DESIGN 合作设计

CLIENT 建设单位

PROJECT TITLE 项目名称

无锡市东绛第二实验学校
 卫生间改造无障碍卫生间

DRAWING TITLE 图名

给排水制作

REVISIONS 版本

第一版	第二版
第三版	第四版
第五版	第六版

APPROVED

审定

VERIFIED

审核

CHECKED

校对

DESIGNER

设计

DRAWN

制图

SCALE

1:40

DATE

2025.04.04

版权所有

施工时须以标注尺寸为准

施工单位须按标注尺寸

如有不符请立即通知设计单位

This drawing is copyright

Contractors shall seek firm signed dimensions only

Contractors must check all dimensions on site

Contractors must be reported immediately to architect

KEY PLAN 索引图


SHEET No. 图号

PL-01-01


PROJECT No. 项目编号

J20250404

动力	木工
电气	电讯
给排水	暖通
建筑	结构

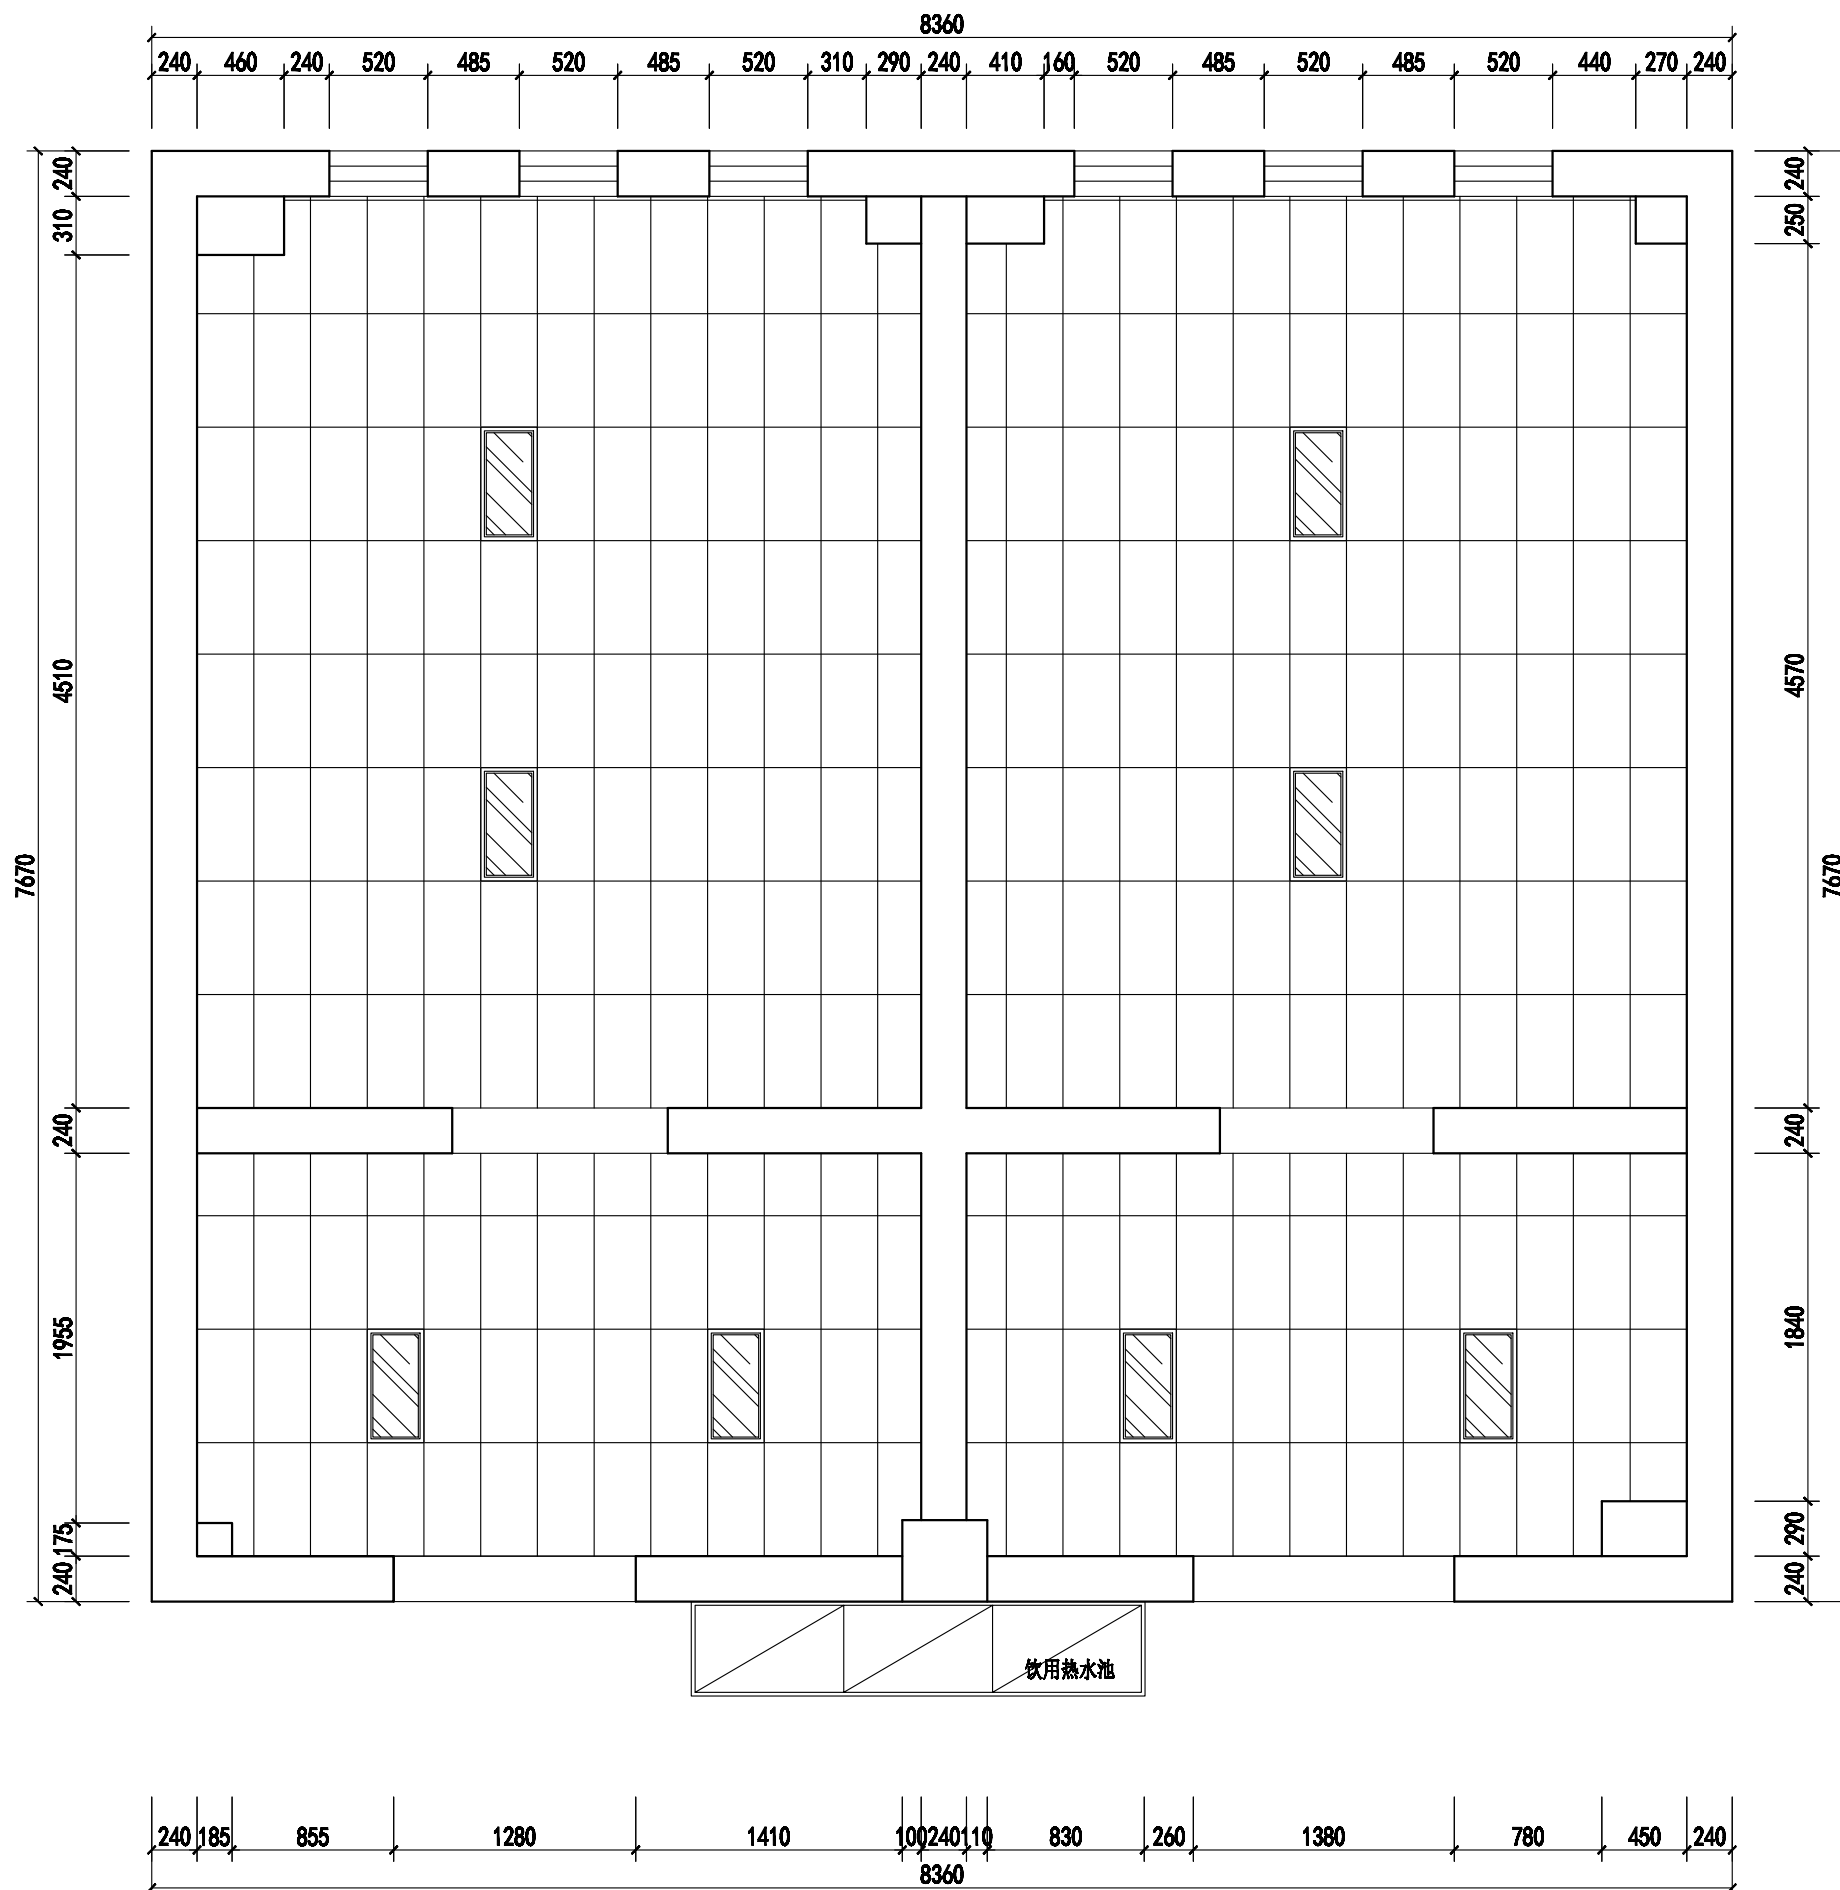

1#楼二至四层卫生间

 

Johnson Design

DESIGN FIRM 设计单位

Johnson design studio

COOPERATIVE DESIGN 合作设计

CLIENT 建设单位

PROJECT TITLE 项目名称

无锡市东绛第二实验学校
卫生间改造无障碍卫生间

DRAWING TITLE 图名

吊顶综合布置图

REVISIONS 版本

第一版	第二版
第三版	第四版
第五版	第六版

APPROVED 审定

VERIFIED 审核

CHECKED 校核

DESIGNER 设计

DRAWN 制图

SCALE 比例 1:40

DATE 日期 2025.04.04

版权所有
施工时须以标注尺寸为准
施工单位不得擅自修改尺寸
如有不符请立即通知设计单位
This drawing is copyright
Contractors shall work from signed drawings only
Contractors must check all dimensions on site
Contractors must be reported immediately to architect

KEY PLAN 索引图


SHEET No. 图号

PL-01-01

PROJECT No. 项目编号

J20250404

动力	木工
电气	电讯
给排水	暖通
建筑	结构

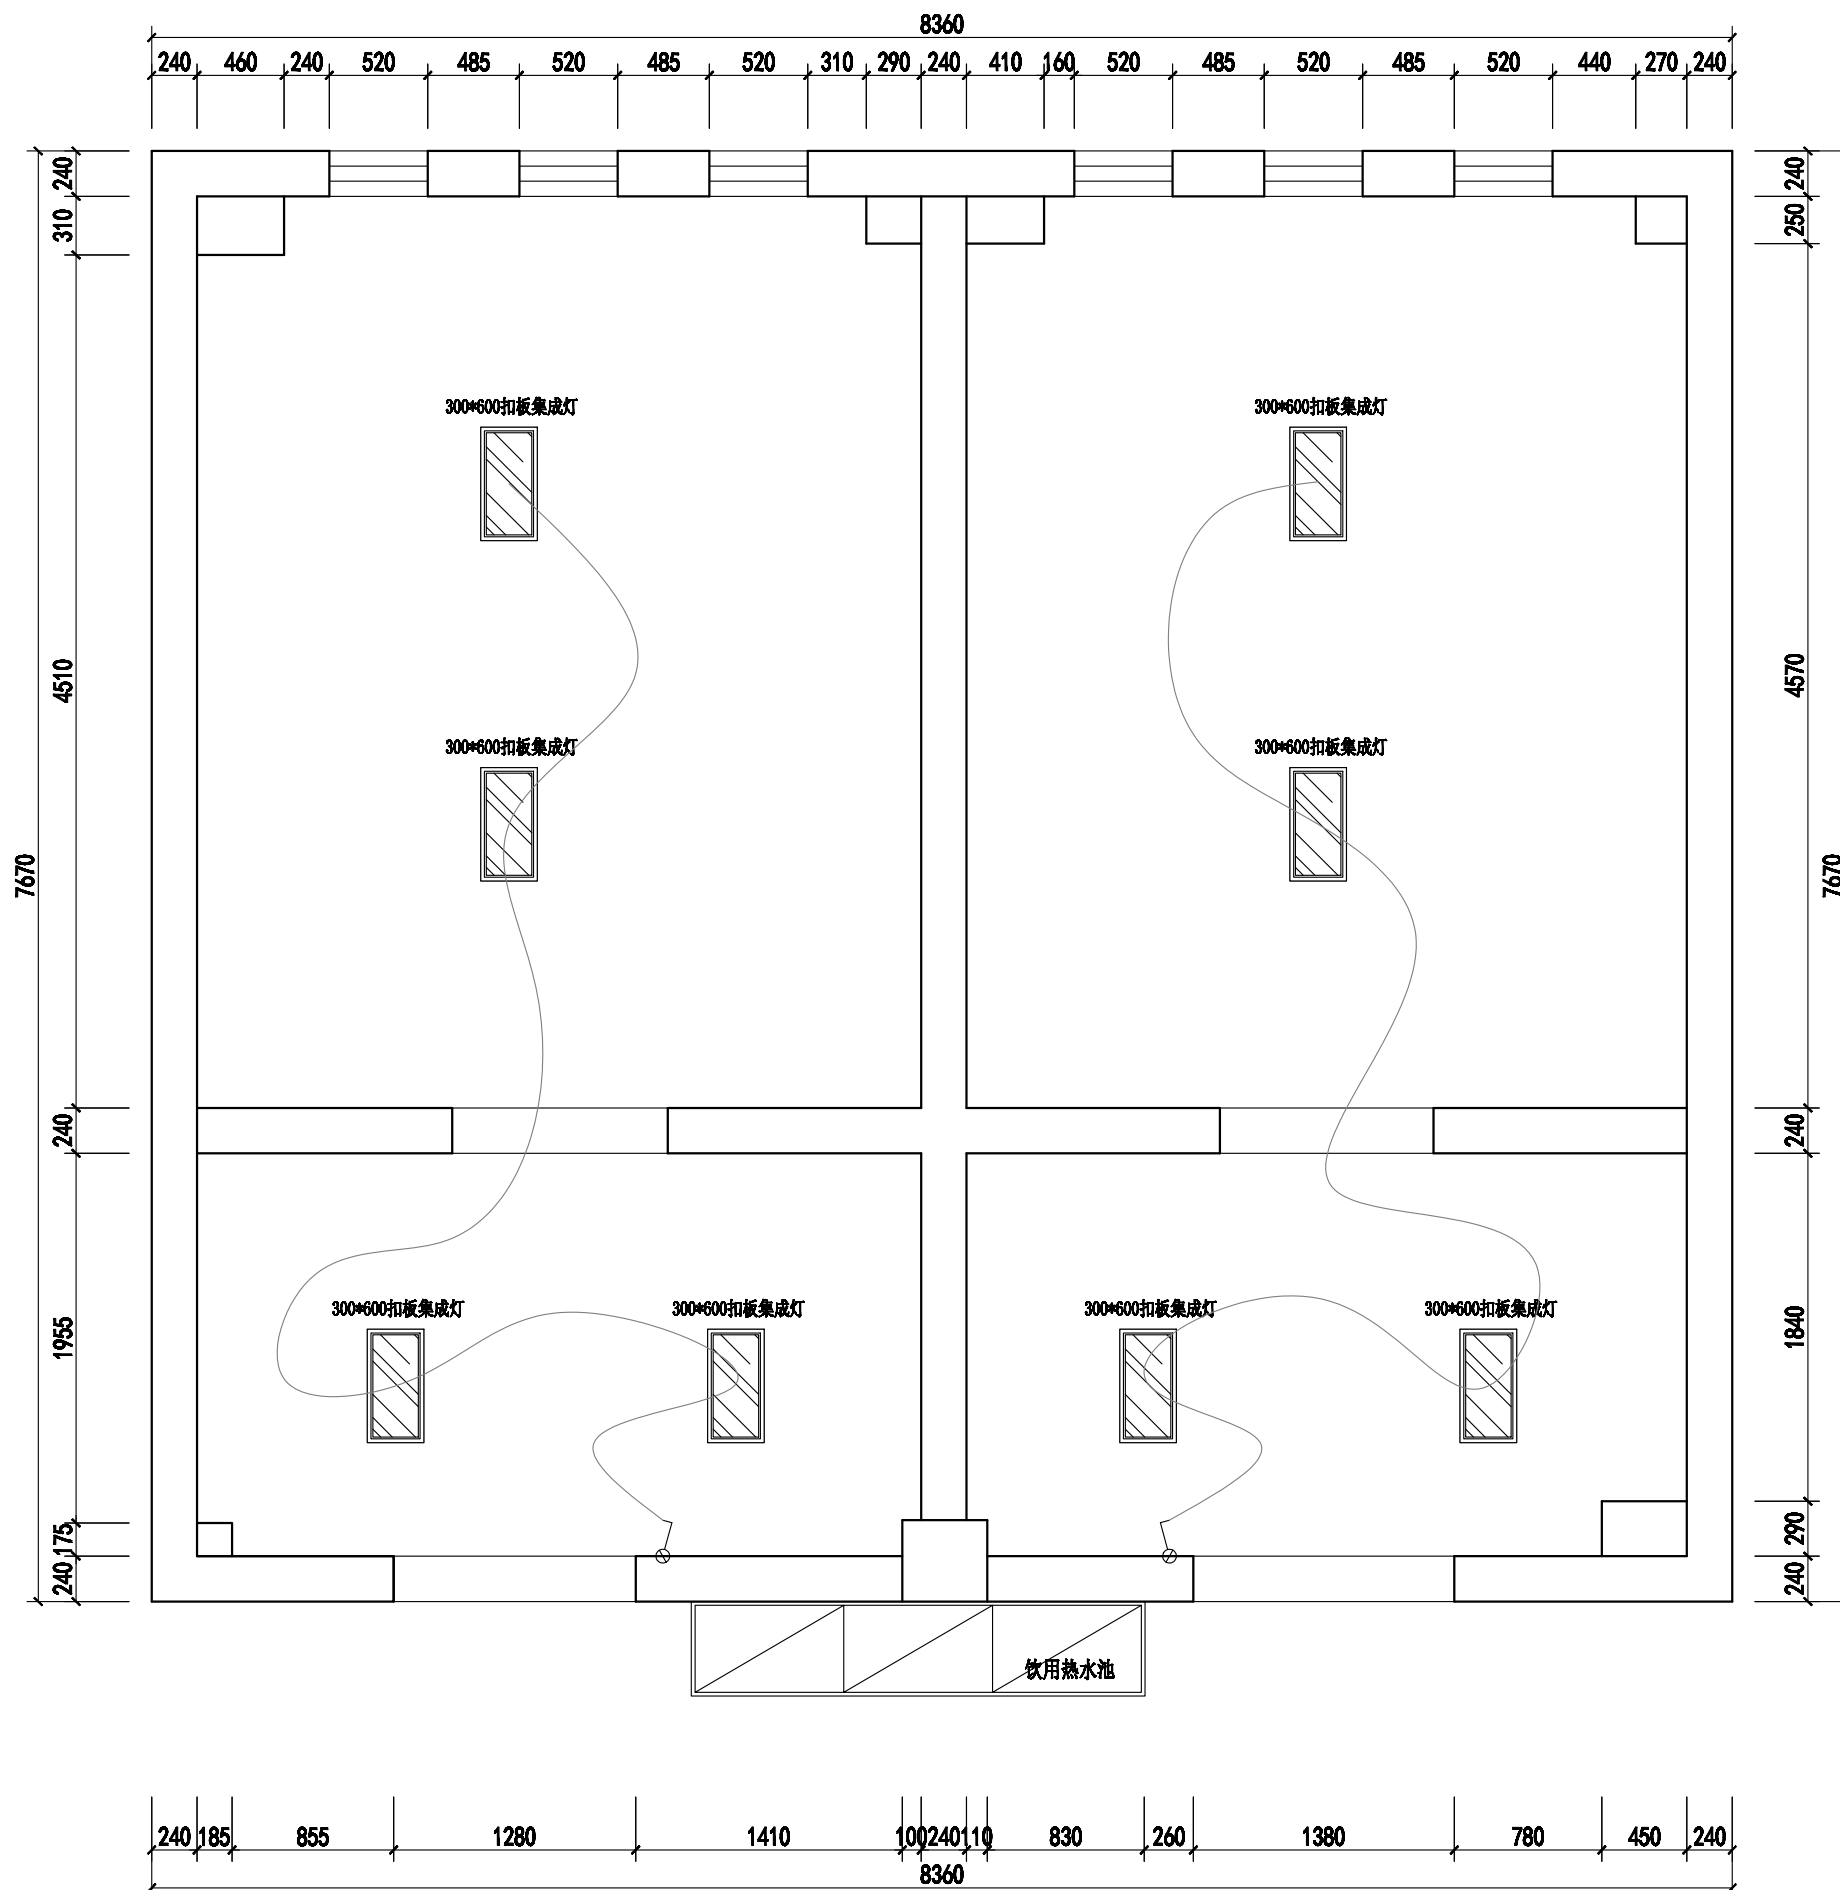

1#楼二至四层卫生间

Johnson Design

DESIGN FIRM 设计单位

Johnson design studio

COOPERATIVE DESIGN 合作设计

CLIENT 建设单位

PROJECT TITLE 项目名称
**无锡市东绛第二实验学校
 卫生间改造无障碍卫生间**

DRAWING TITLE 图名
开关控制图

REVISIONS 版本

第一版	第二版
第三版	第四版
第五版	第六版

APPROVED 审定

VERIFIED 审核

CHECKED 校核

DESIGNER 设计

DRAWN 制图

SCALE 比例 1:40

DATE 日期 2025.04.04


版权所有
 施工时须以标注尺寸为准
 施工单位不得擅自修改尺寸
 如有不符请立即通知设计单位
 This drawing is copyright
 Contractors shall work from signed dimensions only
 Contractors must check all dimensions on site
 Contractors must be reported immediately to architect

KEY PLAN 索引图


SHEET No. 图号
 PL-01-01

PROJECT No. 项目编号
 J20250404

动力	木工
电气	电讯
给排水	暖通
装饰	结构

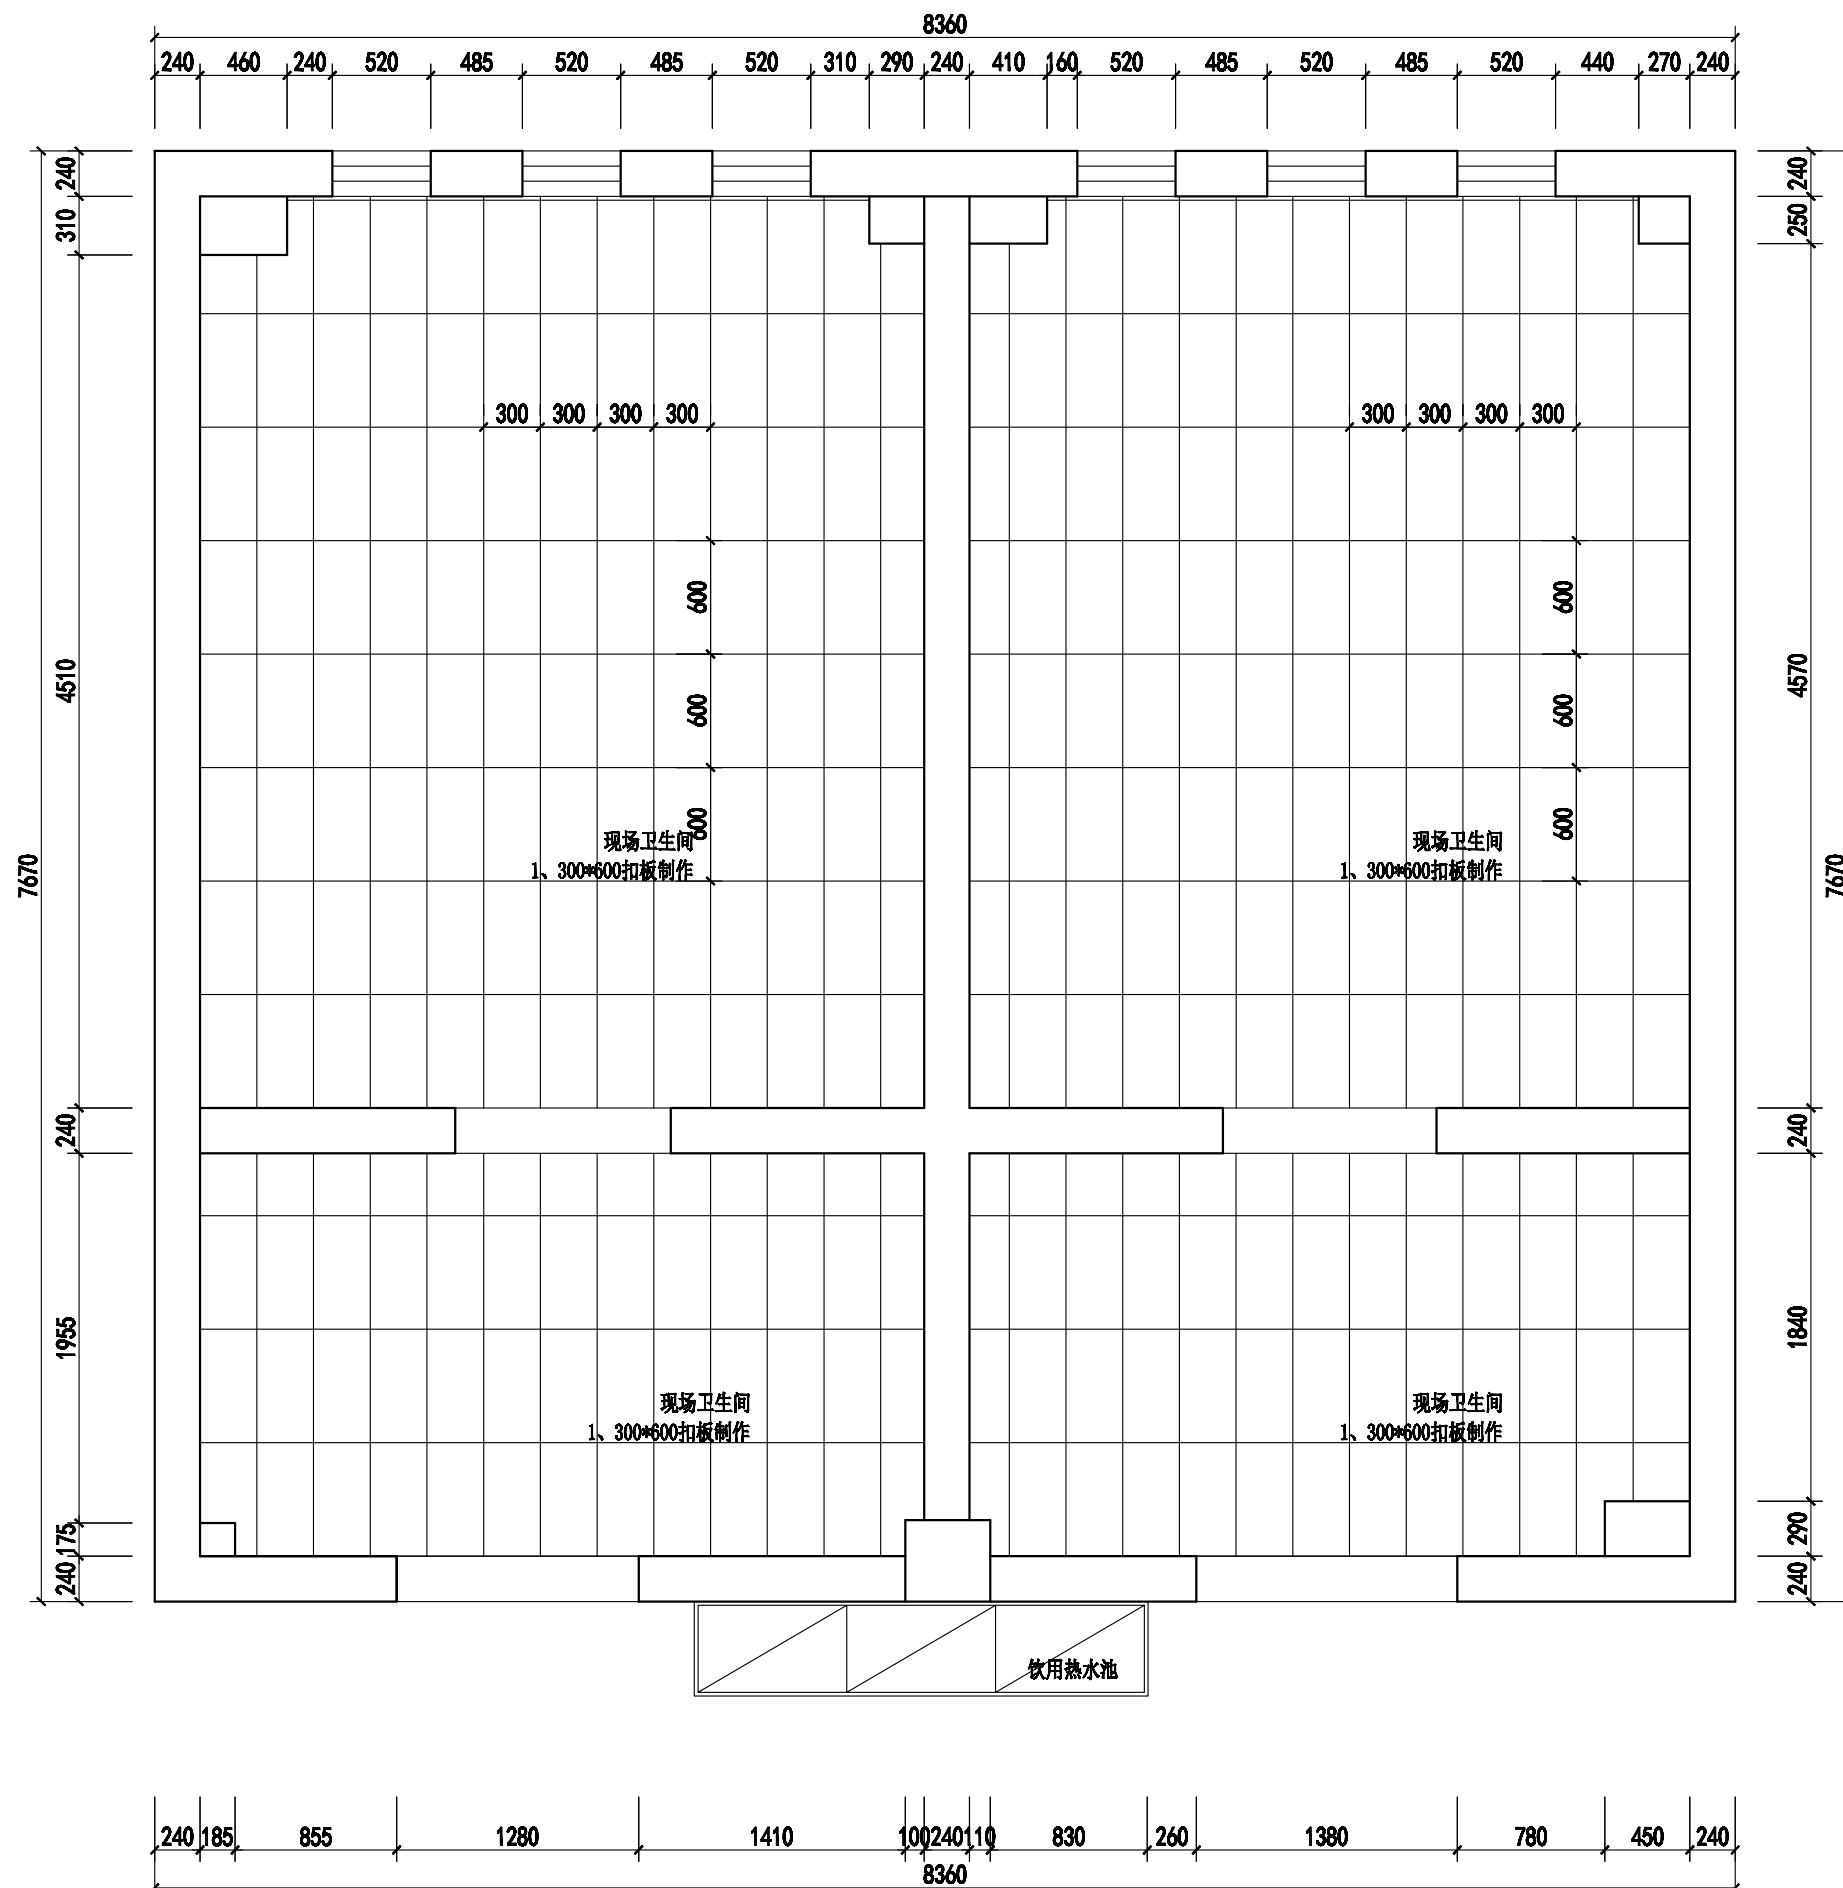

1#楼二至四层卫生间

 

Johnson Design

DESIGN FIRM 设计单位

Johnson design studio

COOPERATIVE DESIGN 合作设计

CLIENT 建设单位

PROJECT TITLE 项目名称

无锡市东绛第二实验学校
卫生间改造无障碍卫生间

DRAWING TITLE 图名

吊顶尺寸布置图

REVISIONS 版本

第一版	第二版
第三版	第四版
第五版	第六版

APPROVED

审定

VERIFIED

审核

CHECKED

校对

DESIGNER

设计

DRAWN

制图

SCALE

比例 1:40

DATE

日期 2025.04.04

版权所有
施工时须以标注尺寸为准
施工单位不得擅自修改尺寸
如有不符请立即通知设计单位

This drawing is copyright
Contractors shall work from signed drawings only
Contractors must check all dimensions on site
Contractors must be reported immediately to architect

KEY PLAN 索引图


SHEET No. 图号

PL-01-01

PROJECT No. 项目编号

J20250404

动力	木工
电气	电讯
给排水	暖通
装饰	结构

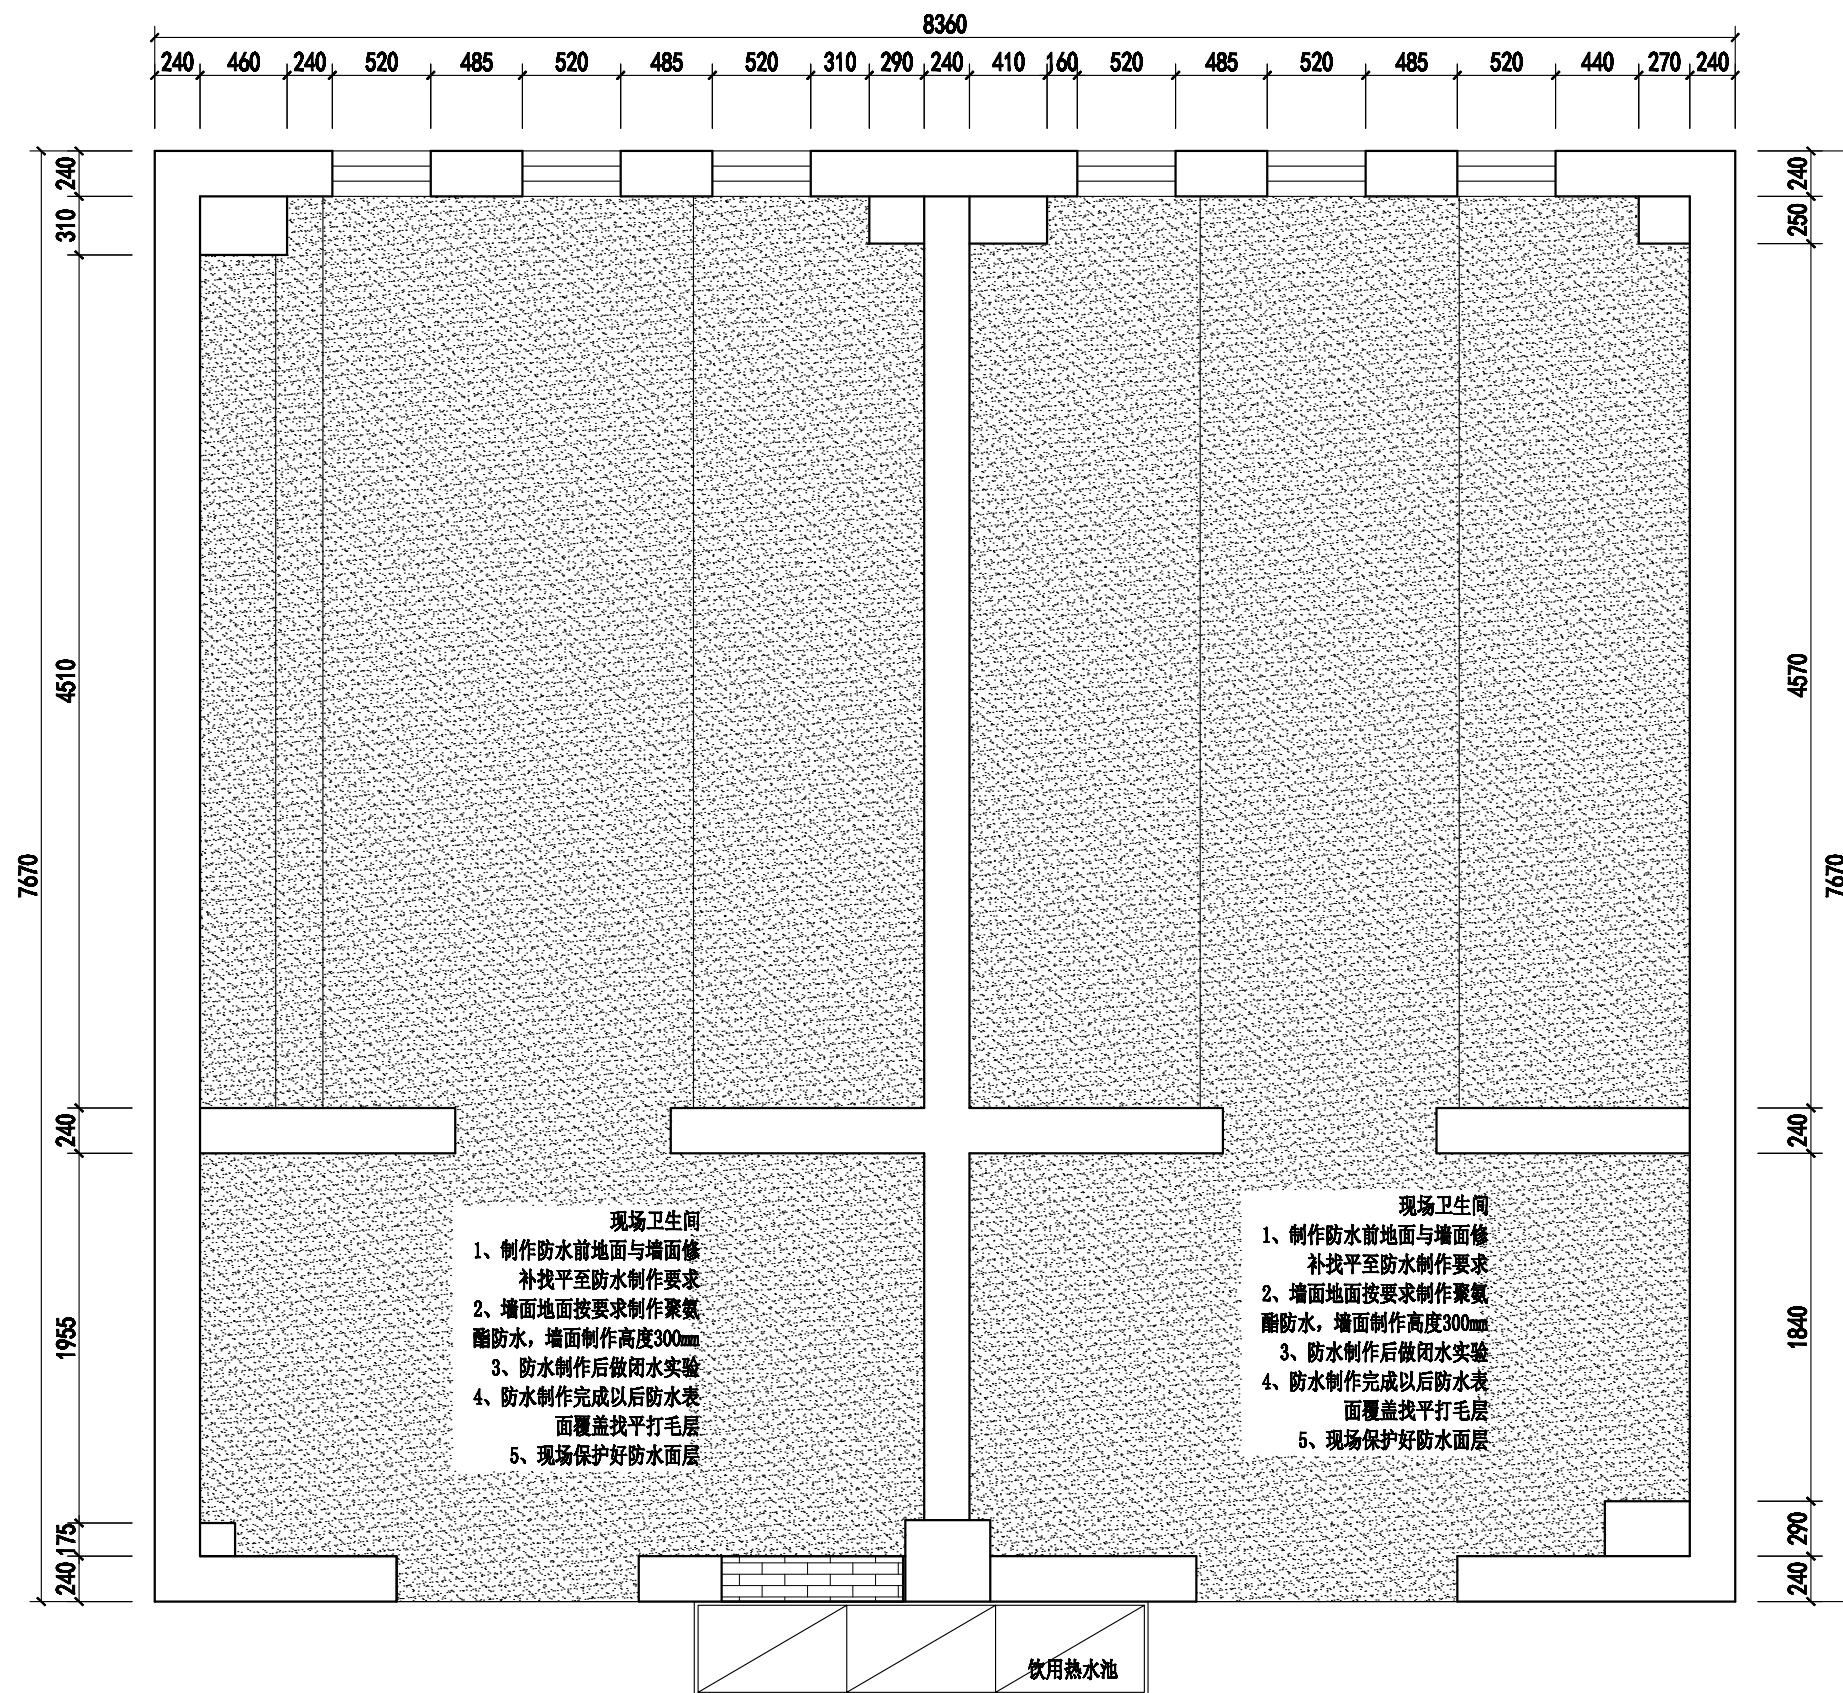

JS防水

1#楼二至四层卫生间



Johnson Design

DESIGN FIRM 设计单位

Johnson design studio

COOPERATIVE DESIGN 合作设计

CLIENT 建设单位

PROJECT TITLE 项目名称

无锡市东绛第二实验学校
卫生间改造无障碍卫生间

DRAWING TITLE 图名

防水制作图

REVISIONS 版本

第一版	第二版
第三版	第四版
第五版	第六版

APPROVED

审查

VERIFIED

审核

CHECKED

校核

DESIGNER

设计

DRAWN

制图

SCALE

1:40

DATE

2025. 04. 04

DATE

日期

版权所有

施工时须以标注尺寸为准

施工单位须按标注尺寸

如有不符须立即通知设计单位

This drawing is copyright

Customers shall seek legal disclaimer only

Customers must check all dimensions on site

Customers must be reported immediately to architect

KEY PLAN 索引图


SHEET No. 图号

PL-01-01


PROJECT No. 项目编号

J20250404

动力	木工
电气	电讯
给排水	暖通
装饰	结构

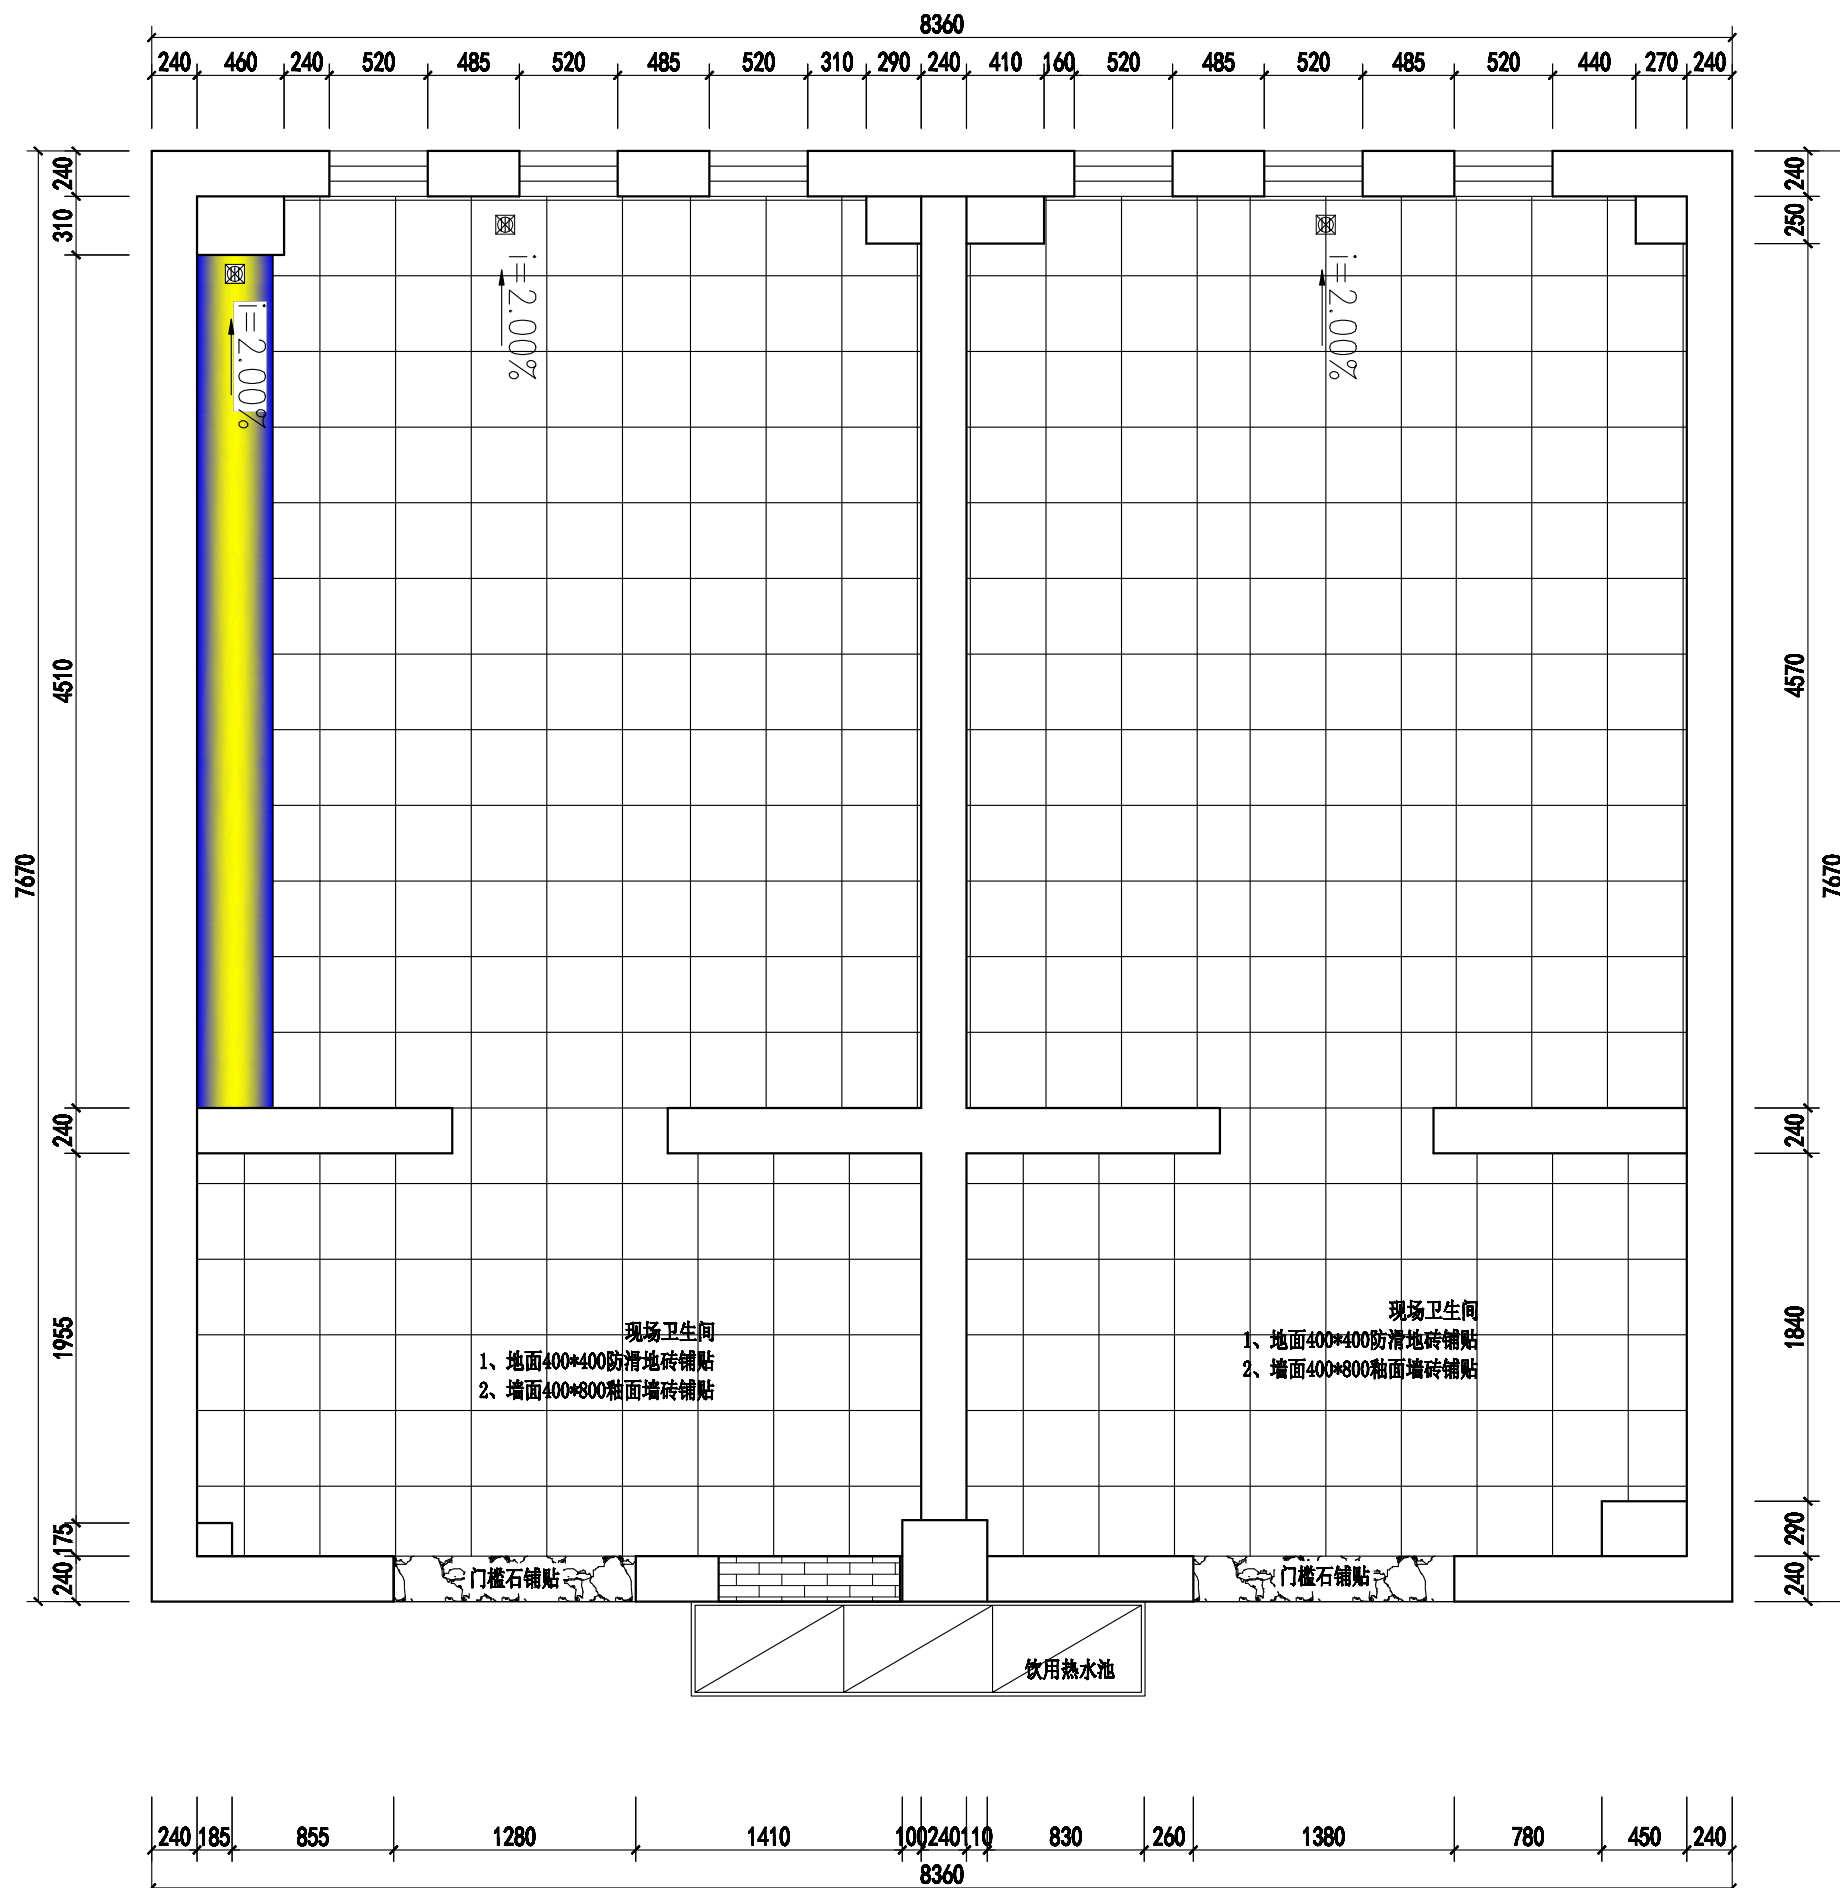

1#楼二至四层卫生间

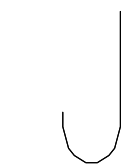

Johnson Design

DESIGN FIRM 设计单位

Johnson design studio

COOPERATIVE DESIGN 合作设计

CLIENT 建设单位

PROJECT TITLE 项目名称

无锡市东绛第二实验学校
卫生间改造无障碍卫生间

DRAWING TITLE 图名

铺贴制作图

REVISIONS 版本

第一版 第二版

第三版 第四版

第五版 第六版

APPROVED

审定

VERIFIED

审核

CHECKED

校核

DESIGNER

设计

DRAWN

制图

SCALE

1:40

DATE

2025. 04. 04

版权所有

施工时须以标注尺寸为准

施工单位须按标注尺寸

如有不符须立即通知设计单位

This drawing is copyright

Contractors shall work from signed documents only

Contractors must check all dimensions on site

Contractors must be reported immediately to architect

KEY PLAN 索引图


SHEET No. 图号

PL-01-01

PROJECT No. 项目编号

J20250404

动力	木工
电气	油漆
给排水	暖通
装饰	结构

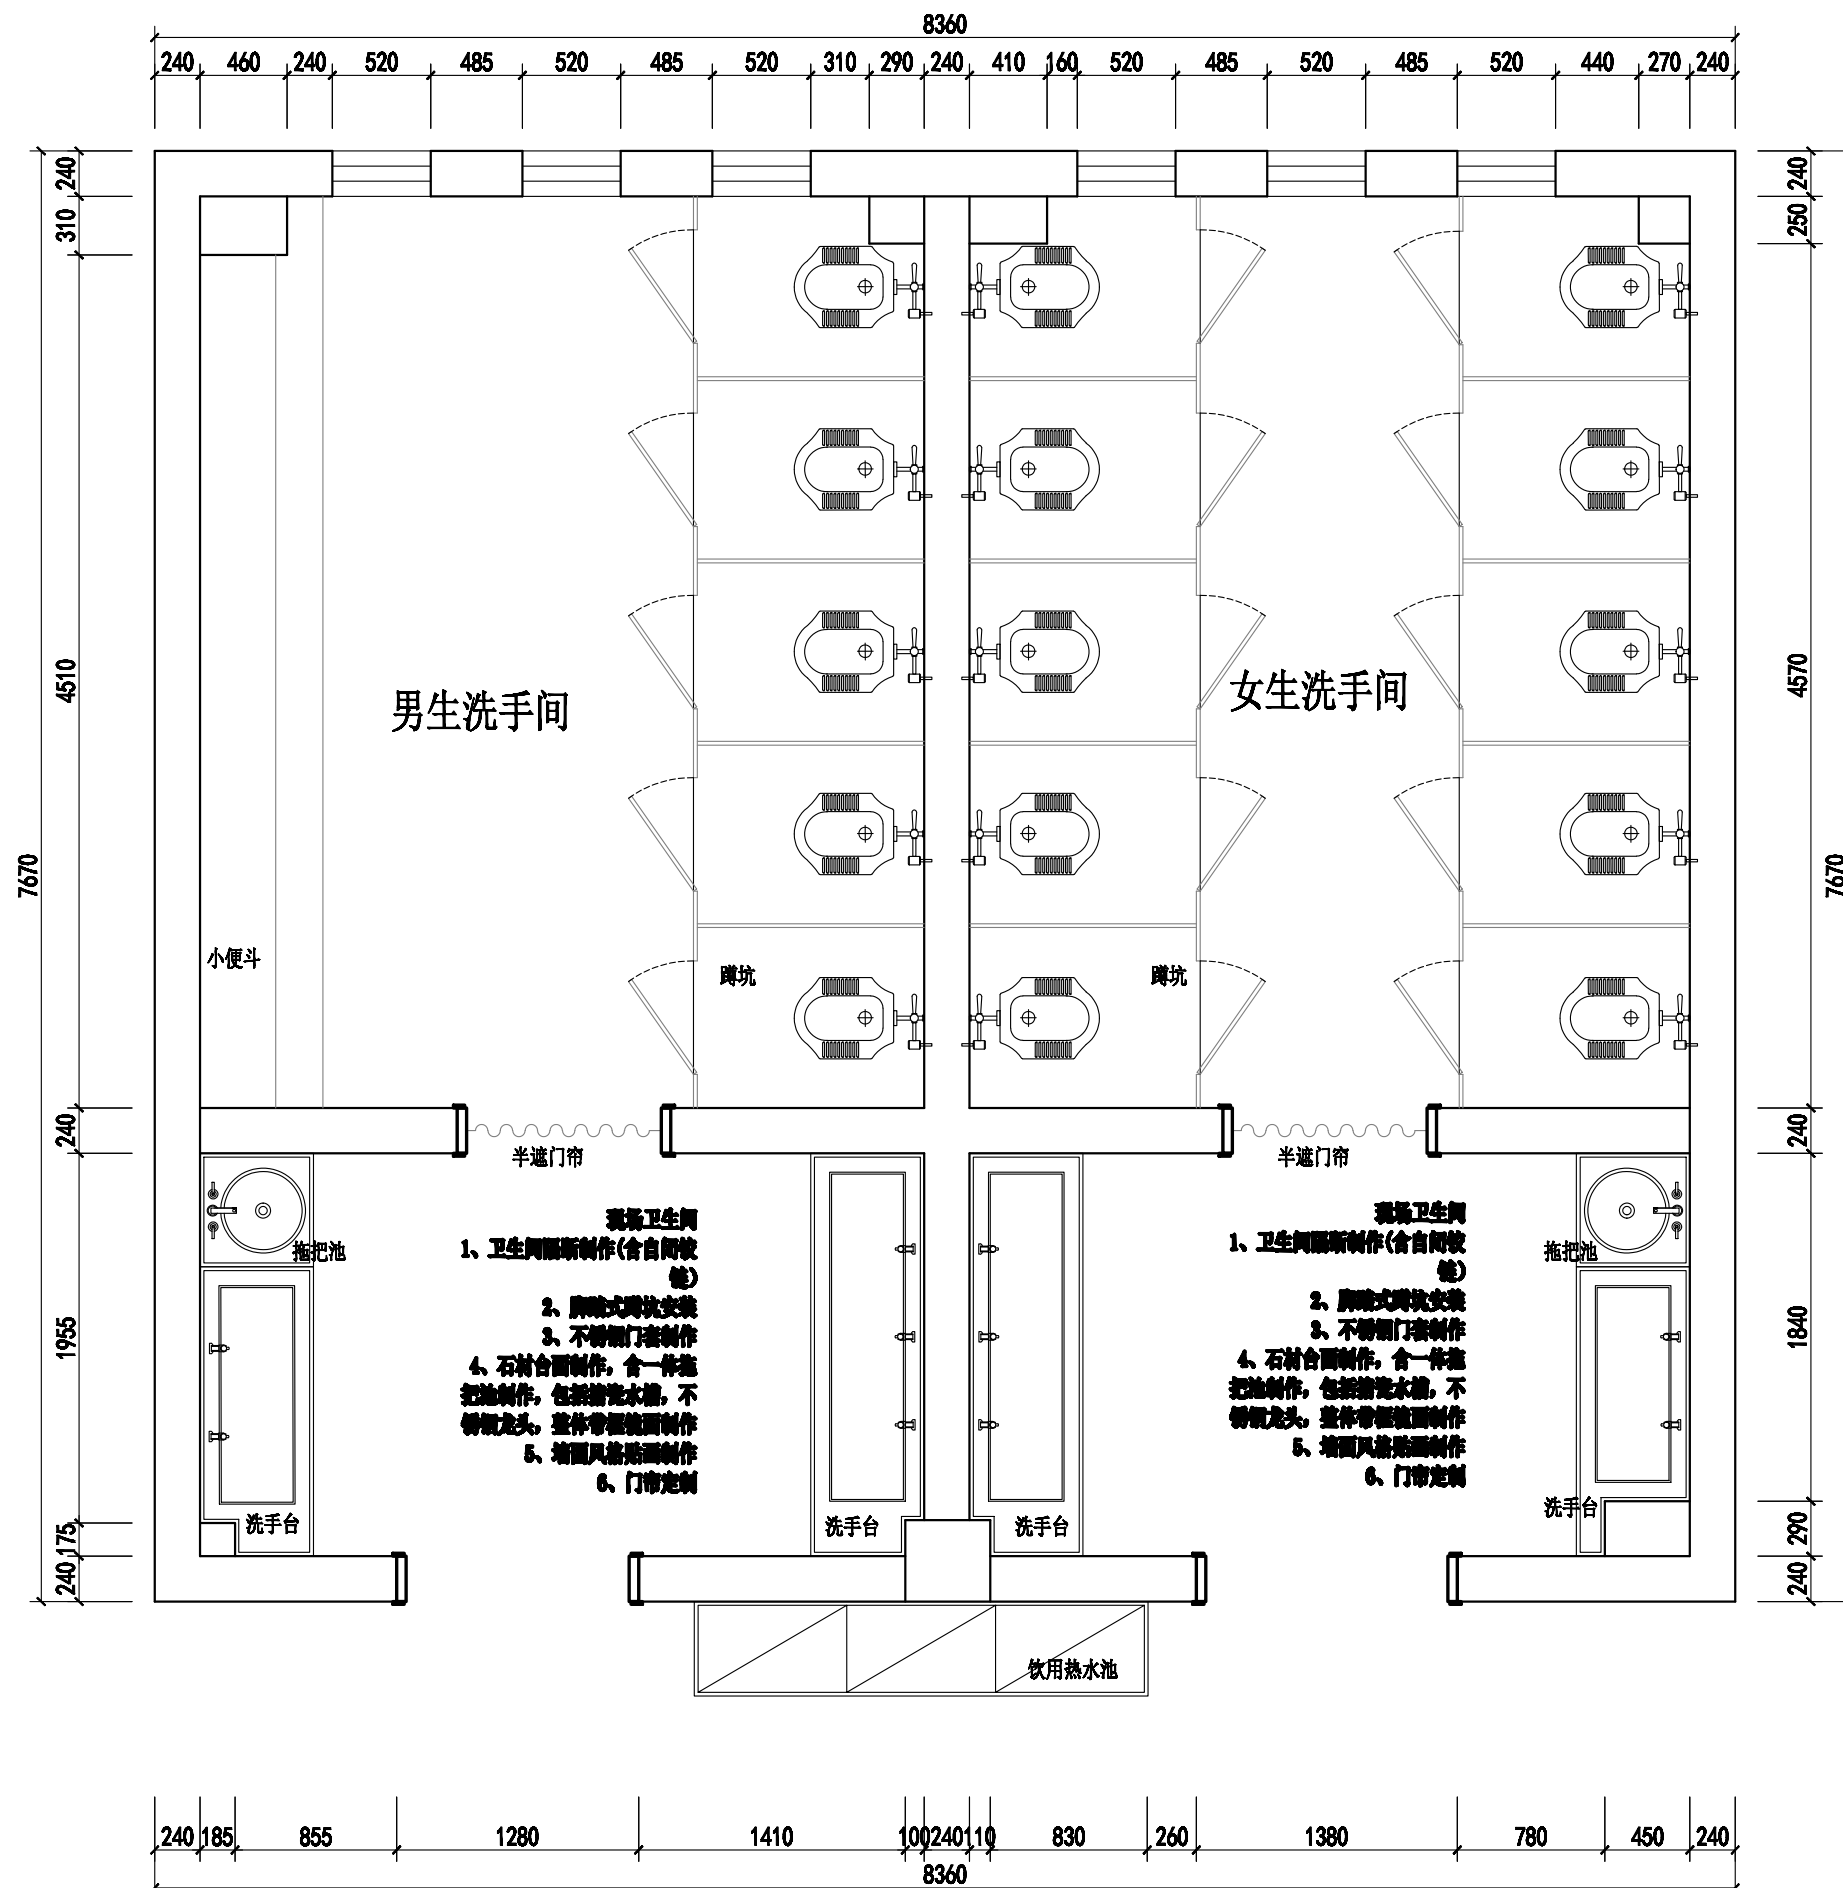

1#楼二至四层卫生间

Johnson Design

DESIGN FIRM 设计单位

Johnson design studio

COOPERATIVE DESIGN 合作设计

CLIENT 建设单位

PROJECT TITLE 项目名称

无锡市东绛第二实验学校
卫生间改造无障碍卫生间

DRAWING TITLE 图名

成品制作图

REVISIONS 版本

第一版 第二版

第三版 第四版

第五版 第六版

APPROVED

审定

VERIFIED

审核

CHECKED

校对

DESIGNER

设计

DRAWN

制图

SCALE

1:40

DATE

2025.04.04

版权所有

施工时须以标注尺寸为准

施工单位须按标注尺寸

如有不符须立即通知设计单位

This drawing is copyright

Contractors shall work from signed dimensions only

Contractors must check all dimensions on site

Contractors must be reported immediately to architect

KEY PLAN 索引图



SHEET No. 图号

PL-01-01

PROJECT No. 项目编号

J20250404

动力	木工
电气	电讯
给排水	暖通
建筑	结构

 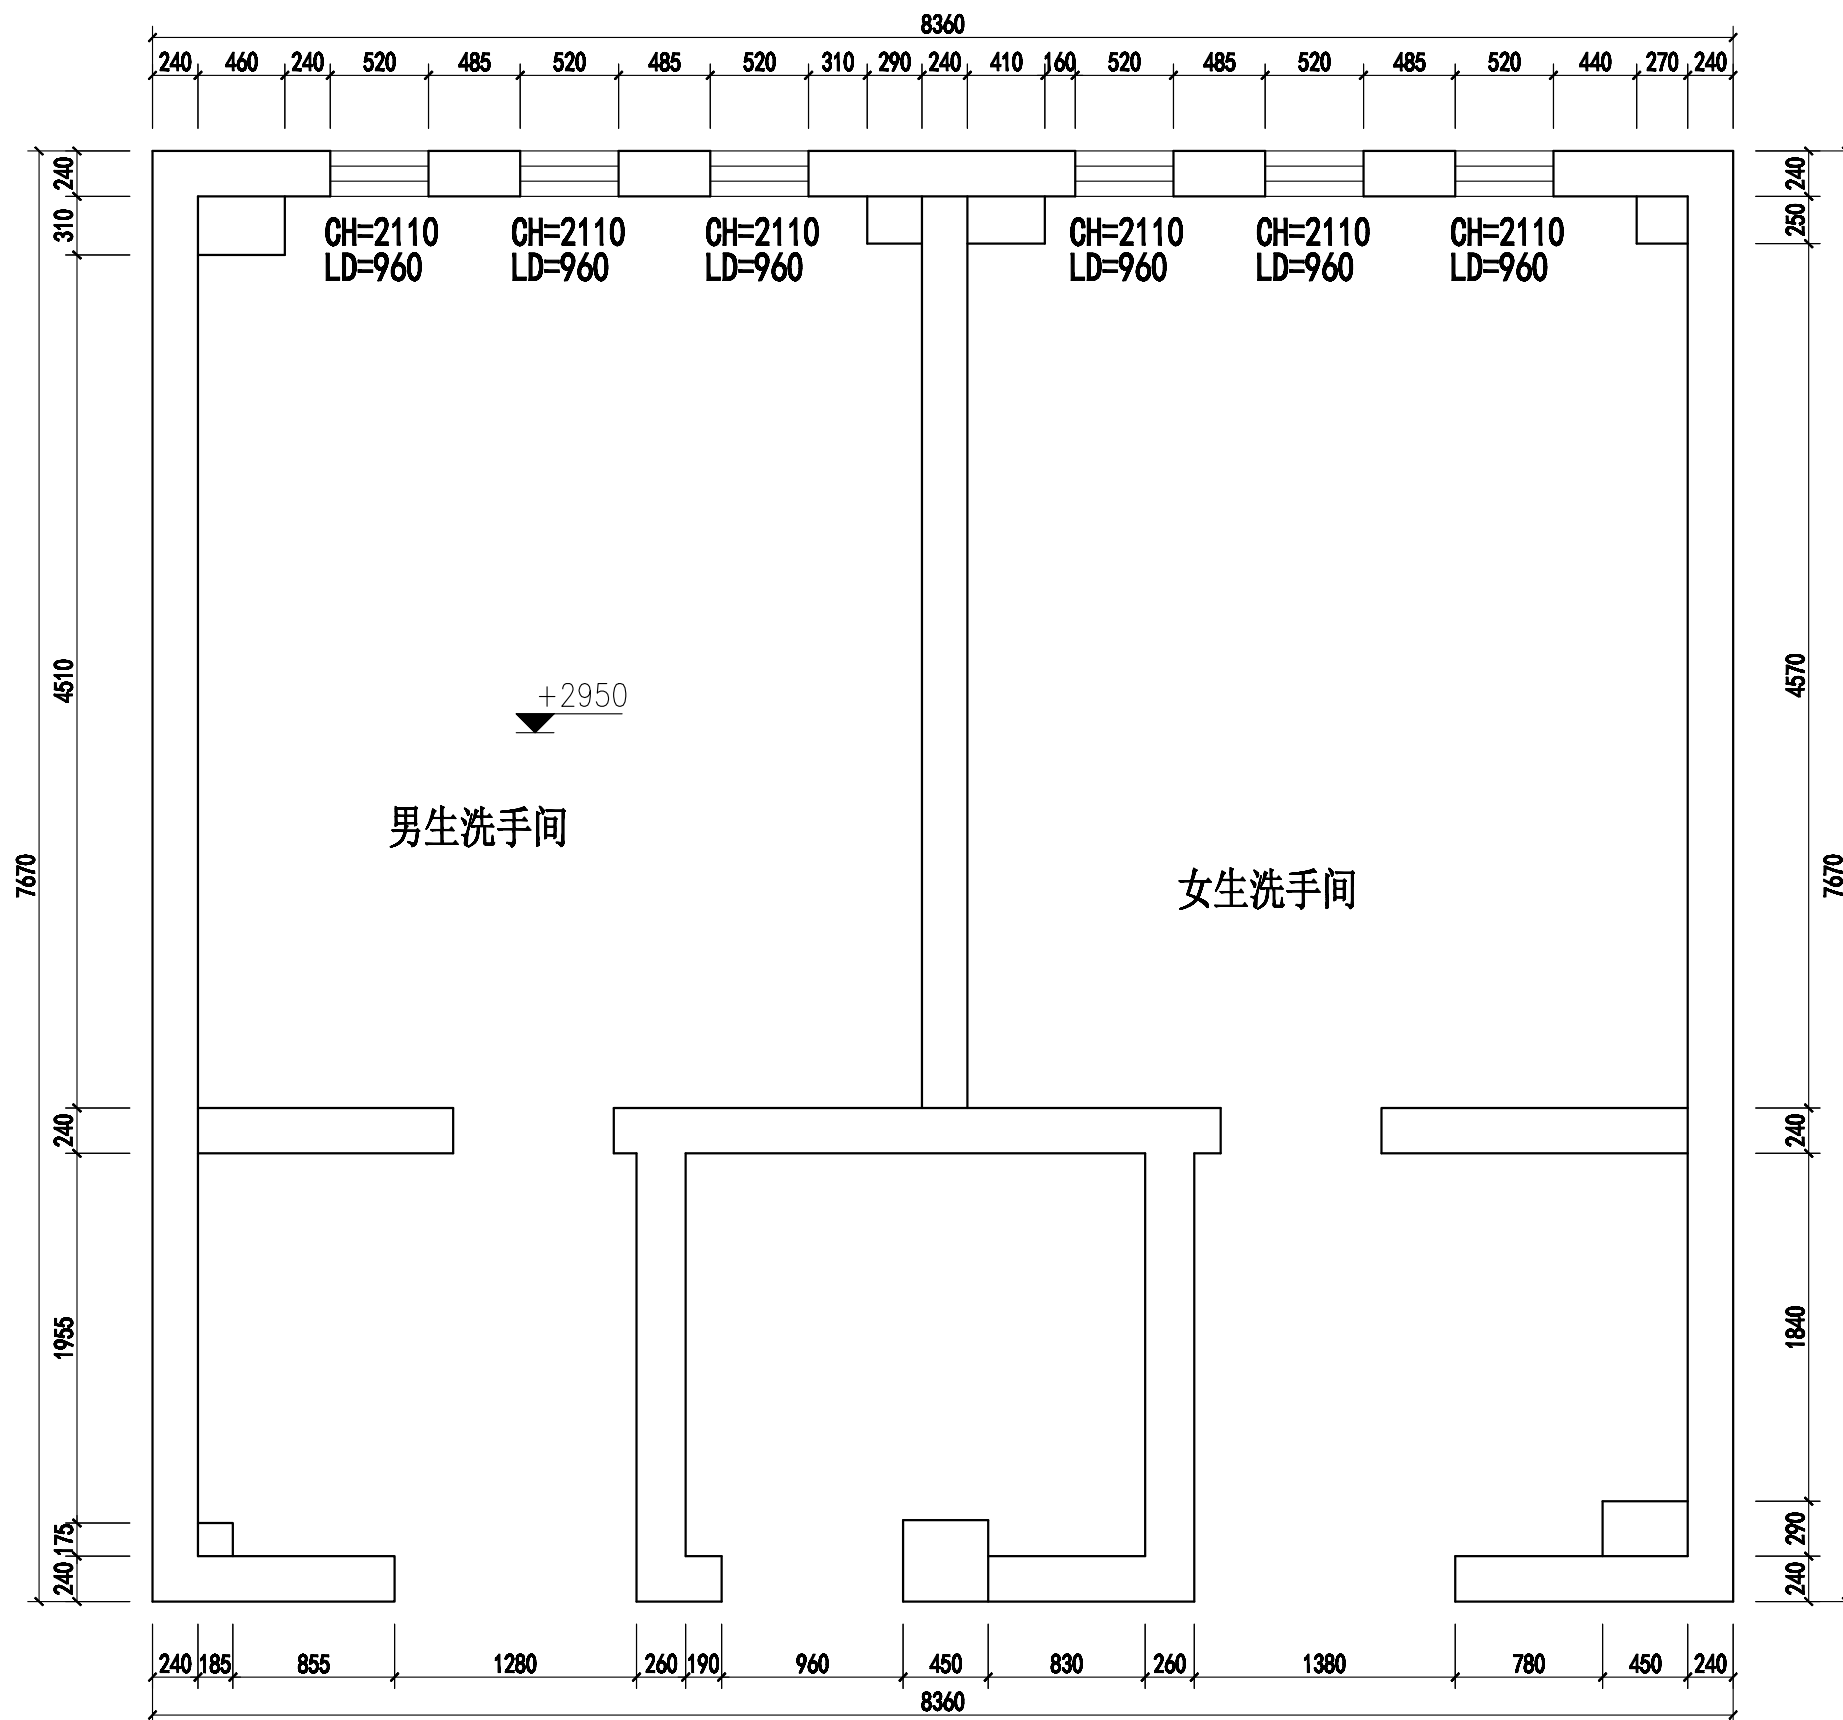

Johnson Design

DESIGN FIRM 设计单位

Johnson design studio

COOPERATIVE DESIGN 合作设计

CLIENT 建设单位

PROJECT TITLE 项目名称

无锡市东绛第二实验学校
卫生间改造无障碍卫生间

DRAWING TITLE 图名

原始结构图

REVISIONS 版本

第一版	第二版
第三版	第四版
第五版	第六版

APPROVED

审定

VERIFIED

审核

CHECKED

校对

DESIGNER

设计

DRAWN

制图

SCALE

比例 1:40

DATE

日期 2025.04.04

版权所有

施工时须以标注尺寸为准

施工单位须按标注尺寸

如有不符请立即通知设计单位

This drawing is copyright

Contractors shall work from signed dimensions only

Contractors must check all dimensions on site

Contractors must be reported immediately to architect

KEY PLAN 索引图

SHEET No. 图号


PL-01-01

PROJECT No. 项目编号

J20250404

3#楼一层卫生间

动力	木工
电气	电讯
给排水	暖通
建筑	结构

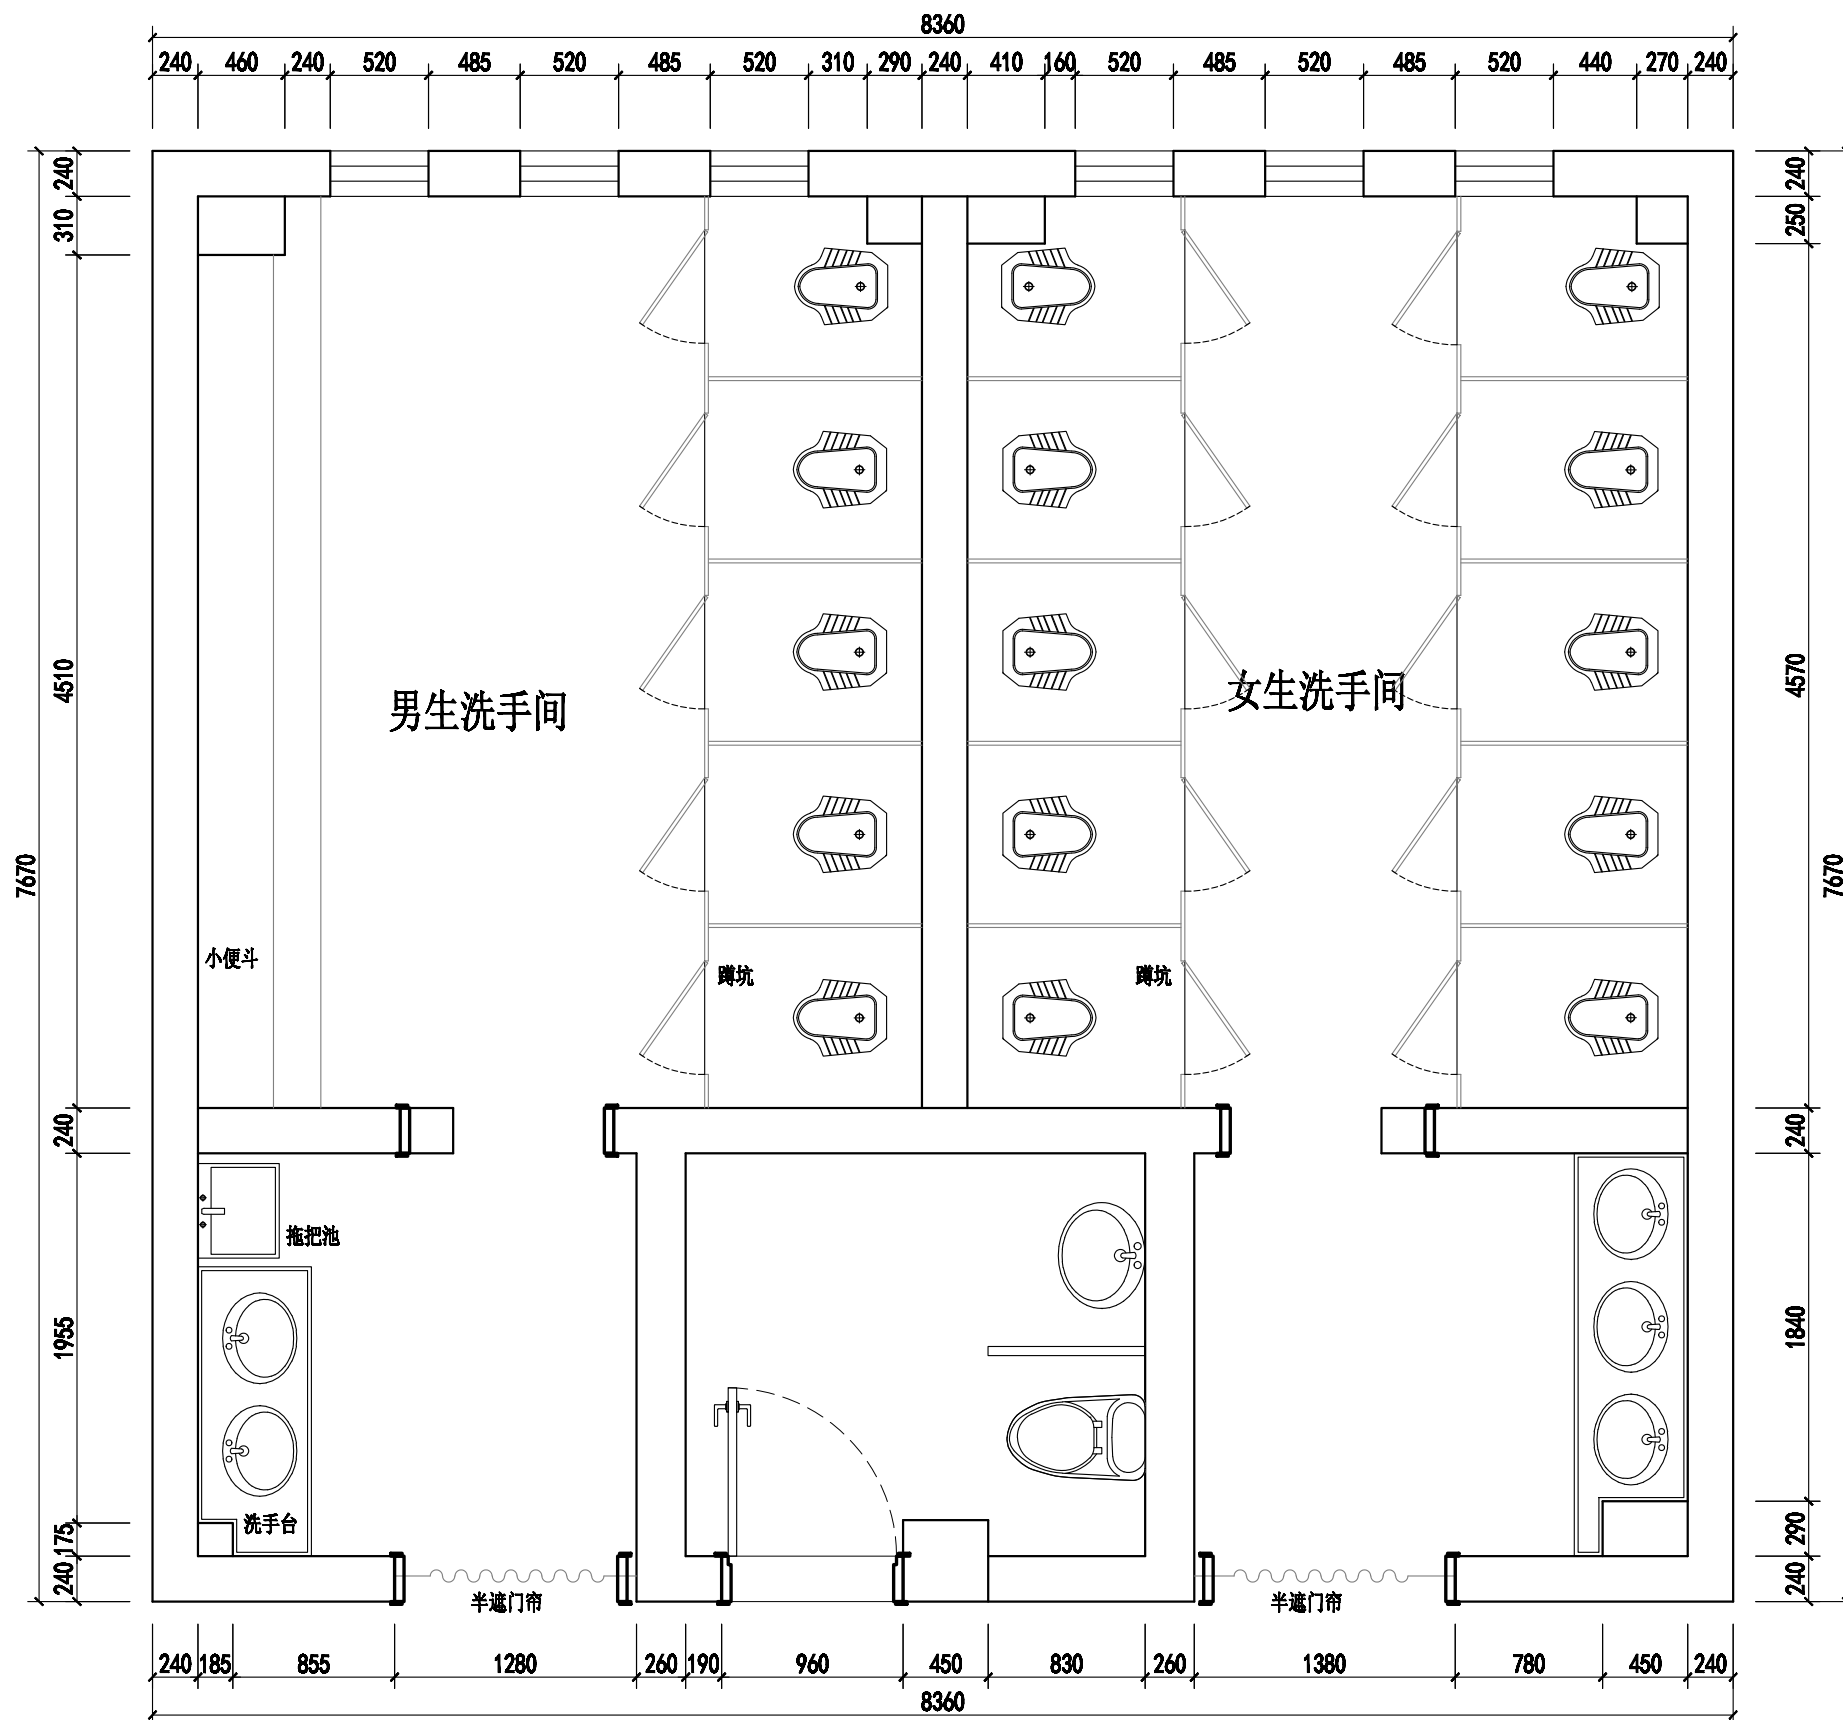

Johnson Design

DESIGN FIRM 设计单位

Johnson design studio

COOPERATIVE DESIGN 合作设计

CLIENT 建设单位

PROJECT TITLE 项目名称

无锡市东绛第二实验学校
卫生间改造无障碍卫生间

DRAWING TITLE 图名

原始布置图

REVISIONS 版本

第一版 第二版

第三版 第四版

第五版 第六版

APPROVED

审定

VERIFIED

审核

CHECKED

校对

DESIGNER

设计

DRAWN

制图

SCALE

比例 1:40

DATE

日期 2025.04.04

版权所有

施工时须以标注尺寸为准

施工单位须按标注尺寸

如有不符须立即通知设计单位

This drawing is copyright

Contractors shall work from signed dimensions only

Contractors must check all dimensions on site

Contractors must be reported immediately to architect

KEY PLAN 索引图

SHEET No. 图号


PL-01-01

PROJECT No. 项目编号

J20250404

3#楼一层卫生间

动力	木工
电气	电气
给排水	暖通
暖通	结构

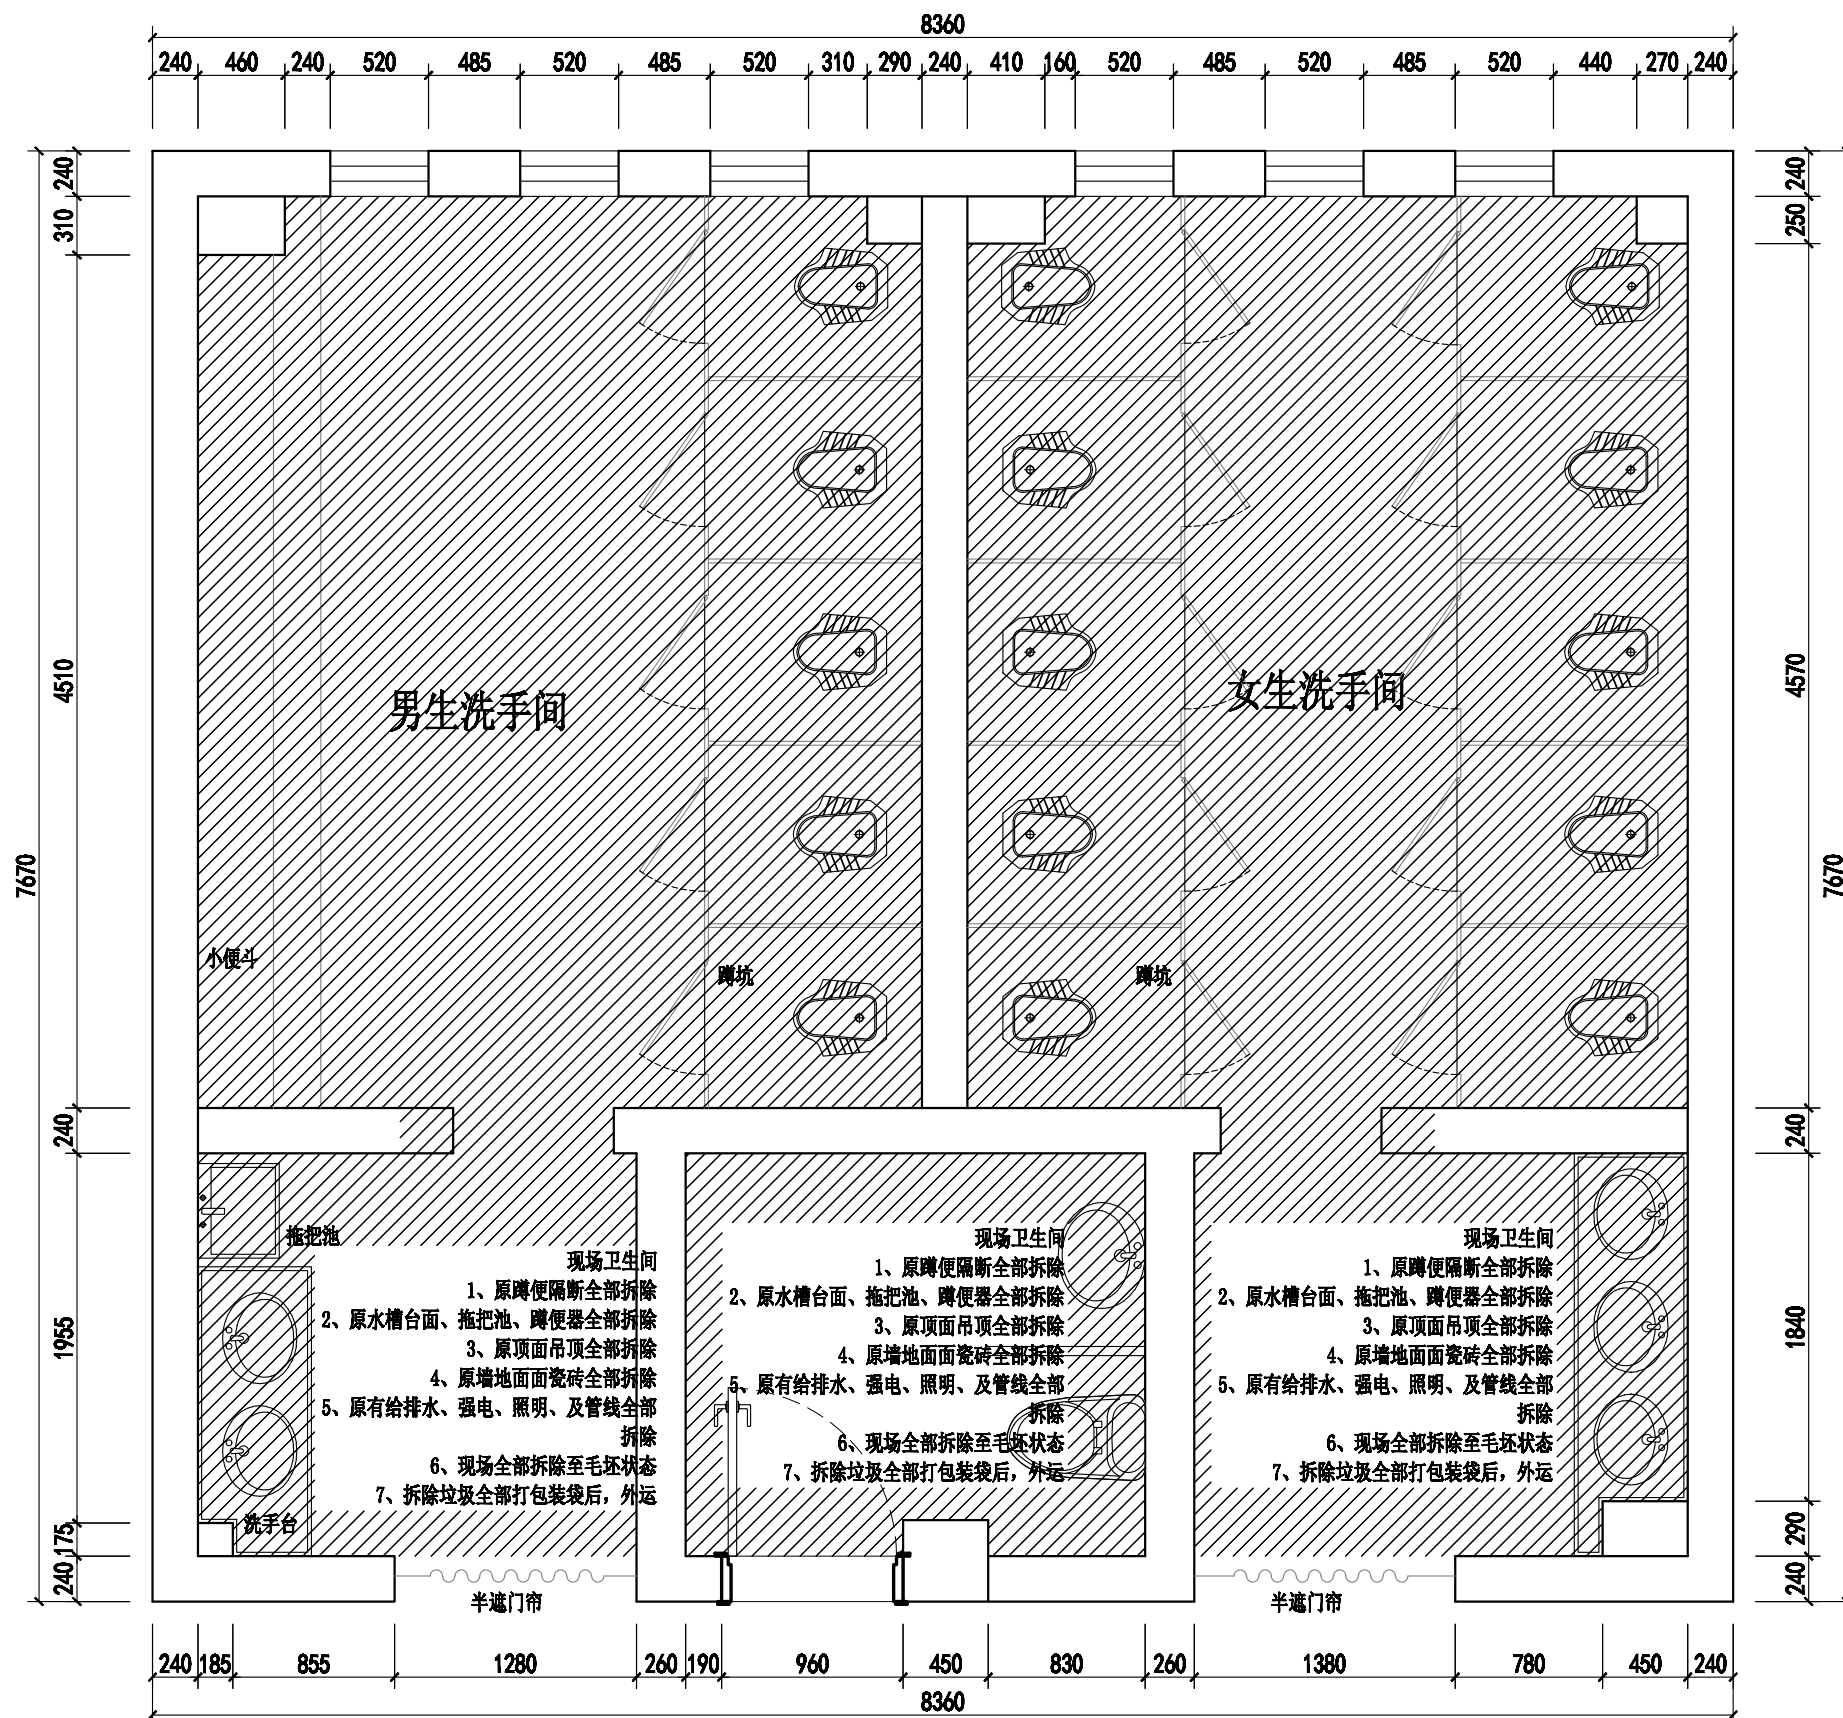

3#楼一层卫生间

Johnson Design

DESIGN FIRM 设计单位

Johnson design studio

COOPERATIVE DESIGN 合作设计

CLIENT 建设单位

PROJECT TITLE 项目名称

无锡市东绛第二实验学校
卫生间改造无障碍卫生间

DRAWING TITLE 图名

拆除图

REVISIONS 版本

第一版 第二版

第三版 第四版

第五版 第六版

APPROVED

审定

VERIFIED

审核

CHECKED

校核

DESIGNER

设计

DRAWN

制图

SCALE

1:40

DATE

2025.04.04

版权所有

施工时须以标注尺寸为准

施工单位须按标注尺寸

如有不符请立即通知设计单位

This drawing is copyright

Contractors shall seek for signed dimensions only

Contractors must be reported immediately to architect

KEY PLAN 索引图


SHEET No. 图号

PL-01-01

PROJECT No. 项目编号


J20250404

动力	木工
电气	电讯
给排水	暖通
建筑	结构

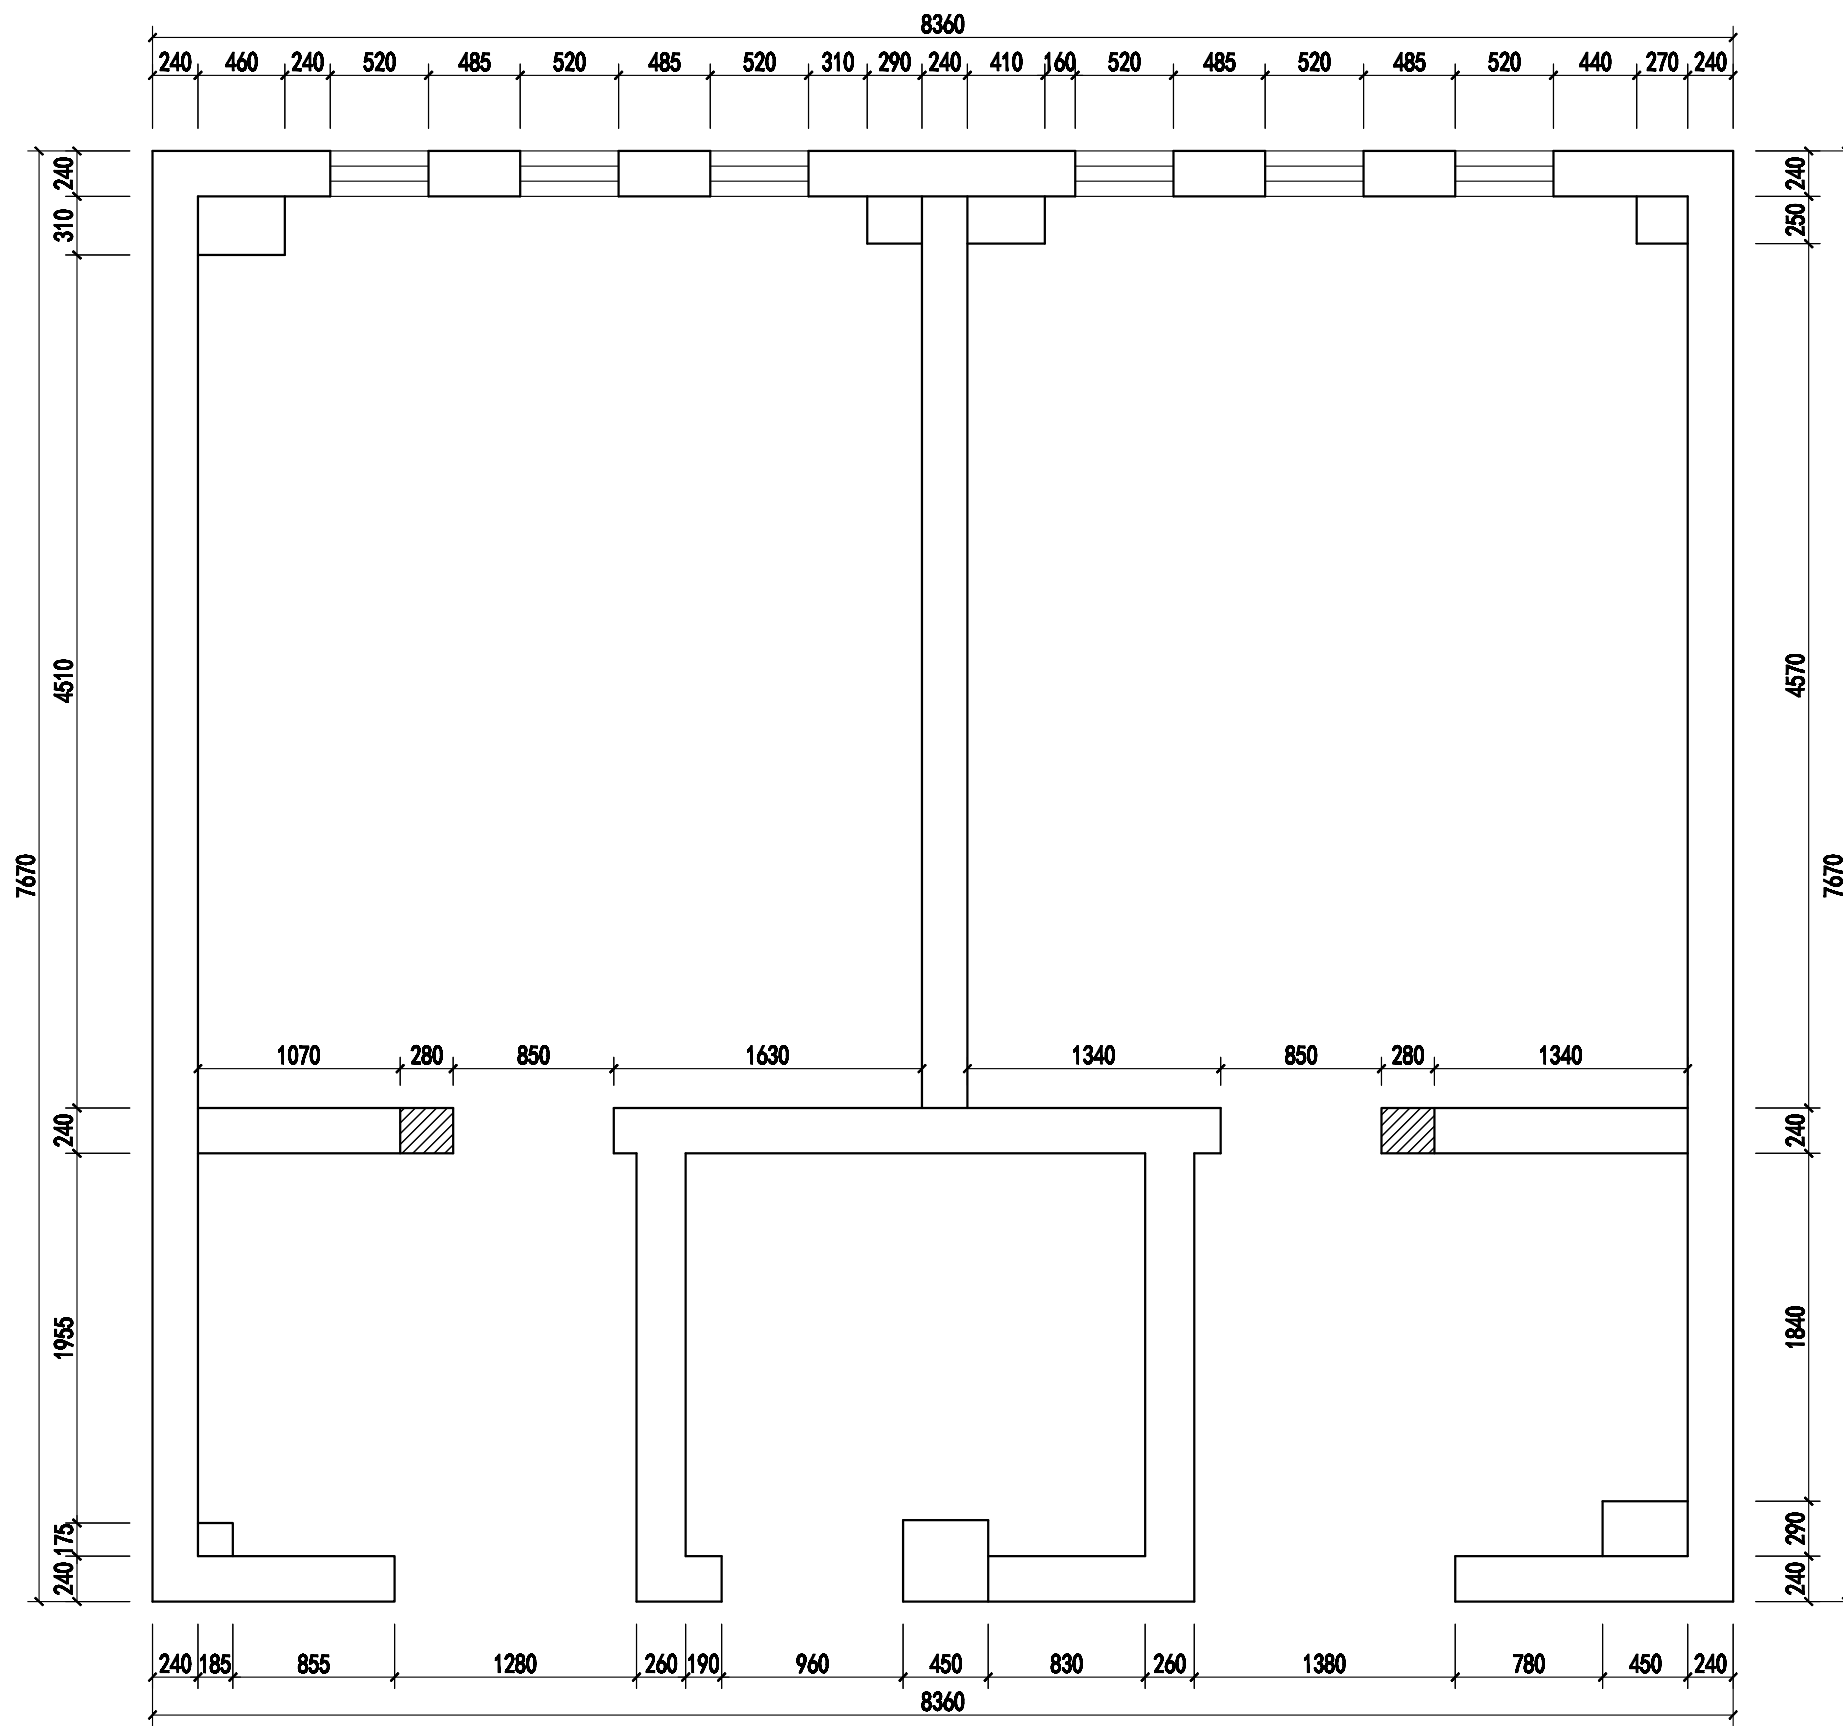

 拆除墙体

 3#楼一层卫生间



Johnson Design

DESIGN FIRM 设计单位

Johnson design studio

COOPERATIVE DESIGN 合作设计

CLIENT 建设单位

PROJECT TITLE 项目名称

无锡市东绛第二实验学校
卫生间改造无障碍卫生间

DRAWING TITLE 图名

拆墙尺寸图

REVISIONS 版本

第一版	第二版
第三版	第四版
第五版	第六版

APPROVED

审定

VERIFIED

审核

CHECKED

校对

DESIGNER

设计

DRAWN

制图

SCALE

比例 1:40

DATE

日期 2025.04.04

版权所有

施工时须以标注尺寸为准

施工单位须按标注尺寸

如有不符请立即通知设计单位

This drawing is copyright

Contractors shall work from signed dimensions only

Contractors must check all dimensions on site

Contractors must be reported immediately to architect

KEY PLAN 索引图


SHEET No. 图号

PL-01-01

PROJECT No. 项目编号

J20250404

动力	木工
电气	电讯
给排水	暖通
建筑	结构

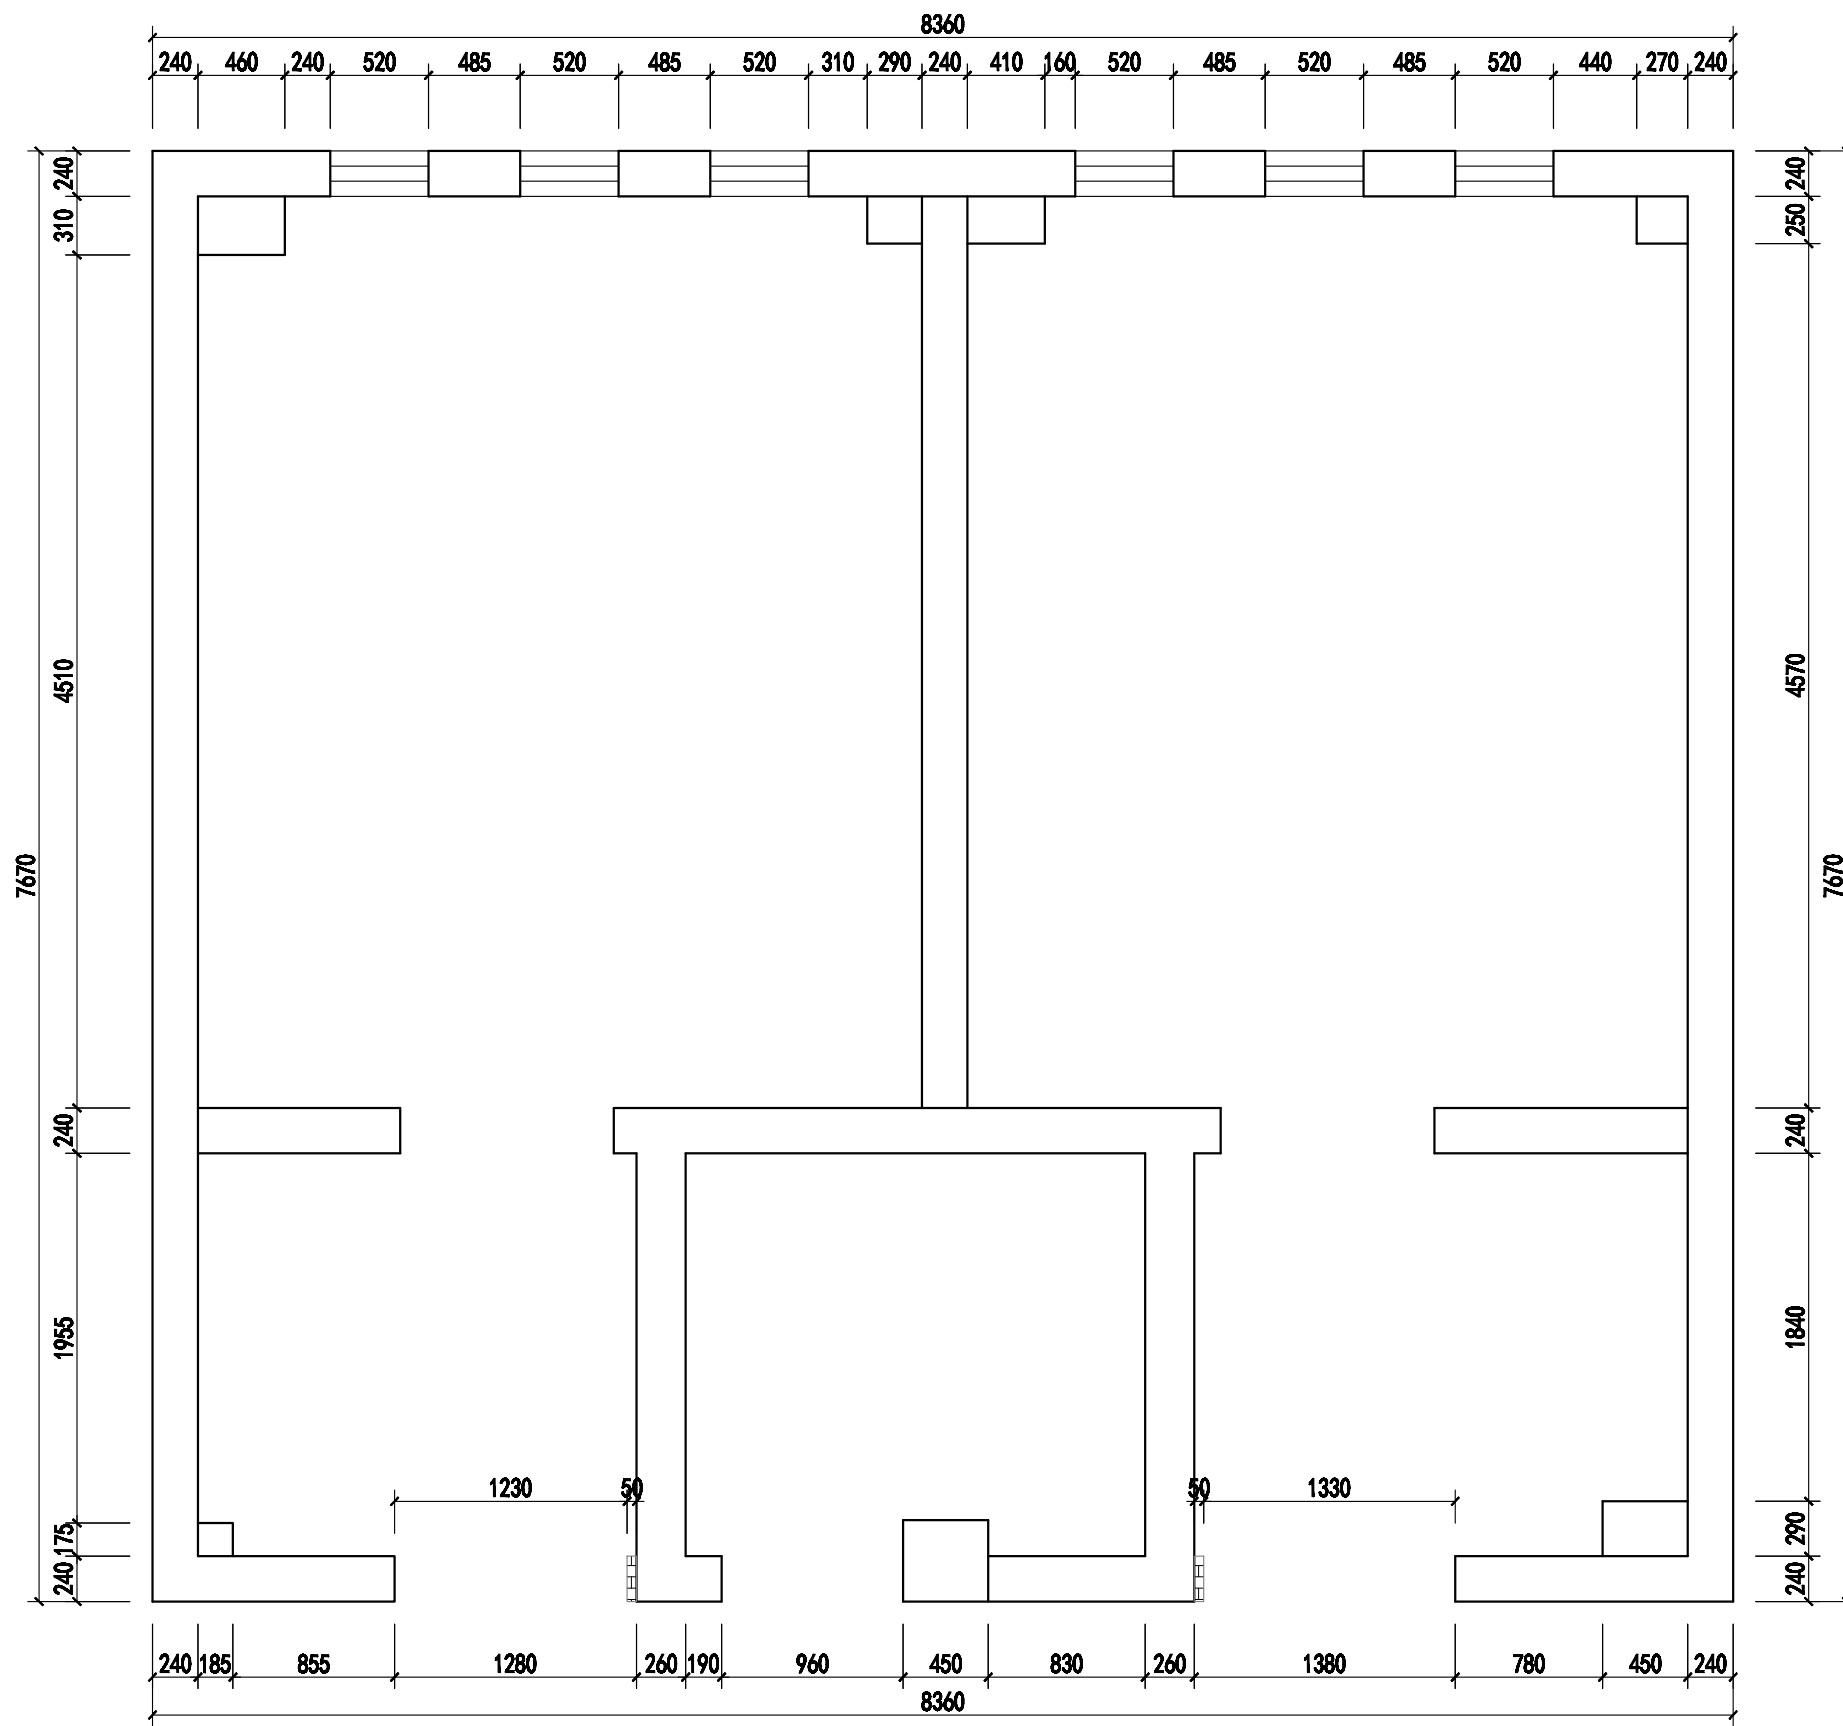

3#楼一层卫生间



Johnson Design

DESIGN FIRM 设计单位

Johnson design studio

COOPERATIVE DESIGN 合作设计

CLIENT 建设单位

PROJECT TITLE 项目名称

无锡市东绛第二实验学校
卫生间改造无障碍卫生间

DRAWING TITLE 图名

砌墙尺寸图

REVISIONS 版本

第一版	第二版
第三版	第四版
第五版	第六版

APPROVED

审定

VERIFIED

审核

CHECKED

校对

DESIGNER

设计

DRAWN

制图

SCALE

比例 1:40

DATE

日期 2025.04.04

版权所有

施工时须以标注尺寸为准

施工单位须按标注尺寸

如有不符请立即通知设计单位

This drawing is copyright

Contractors shall work from signed drawings only

Contractors must check all dimensions on site

Contractors must be reported immediately to architect

KEY PLAN 索引图


SHEET No. 图号

PL-01-01


PROJECT No. 项目编号

J20250404

动力	木工
电气	电讯
给排水	暖通
建筑	结构

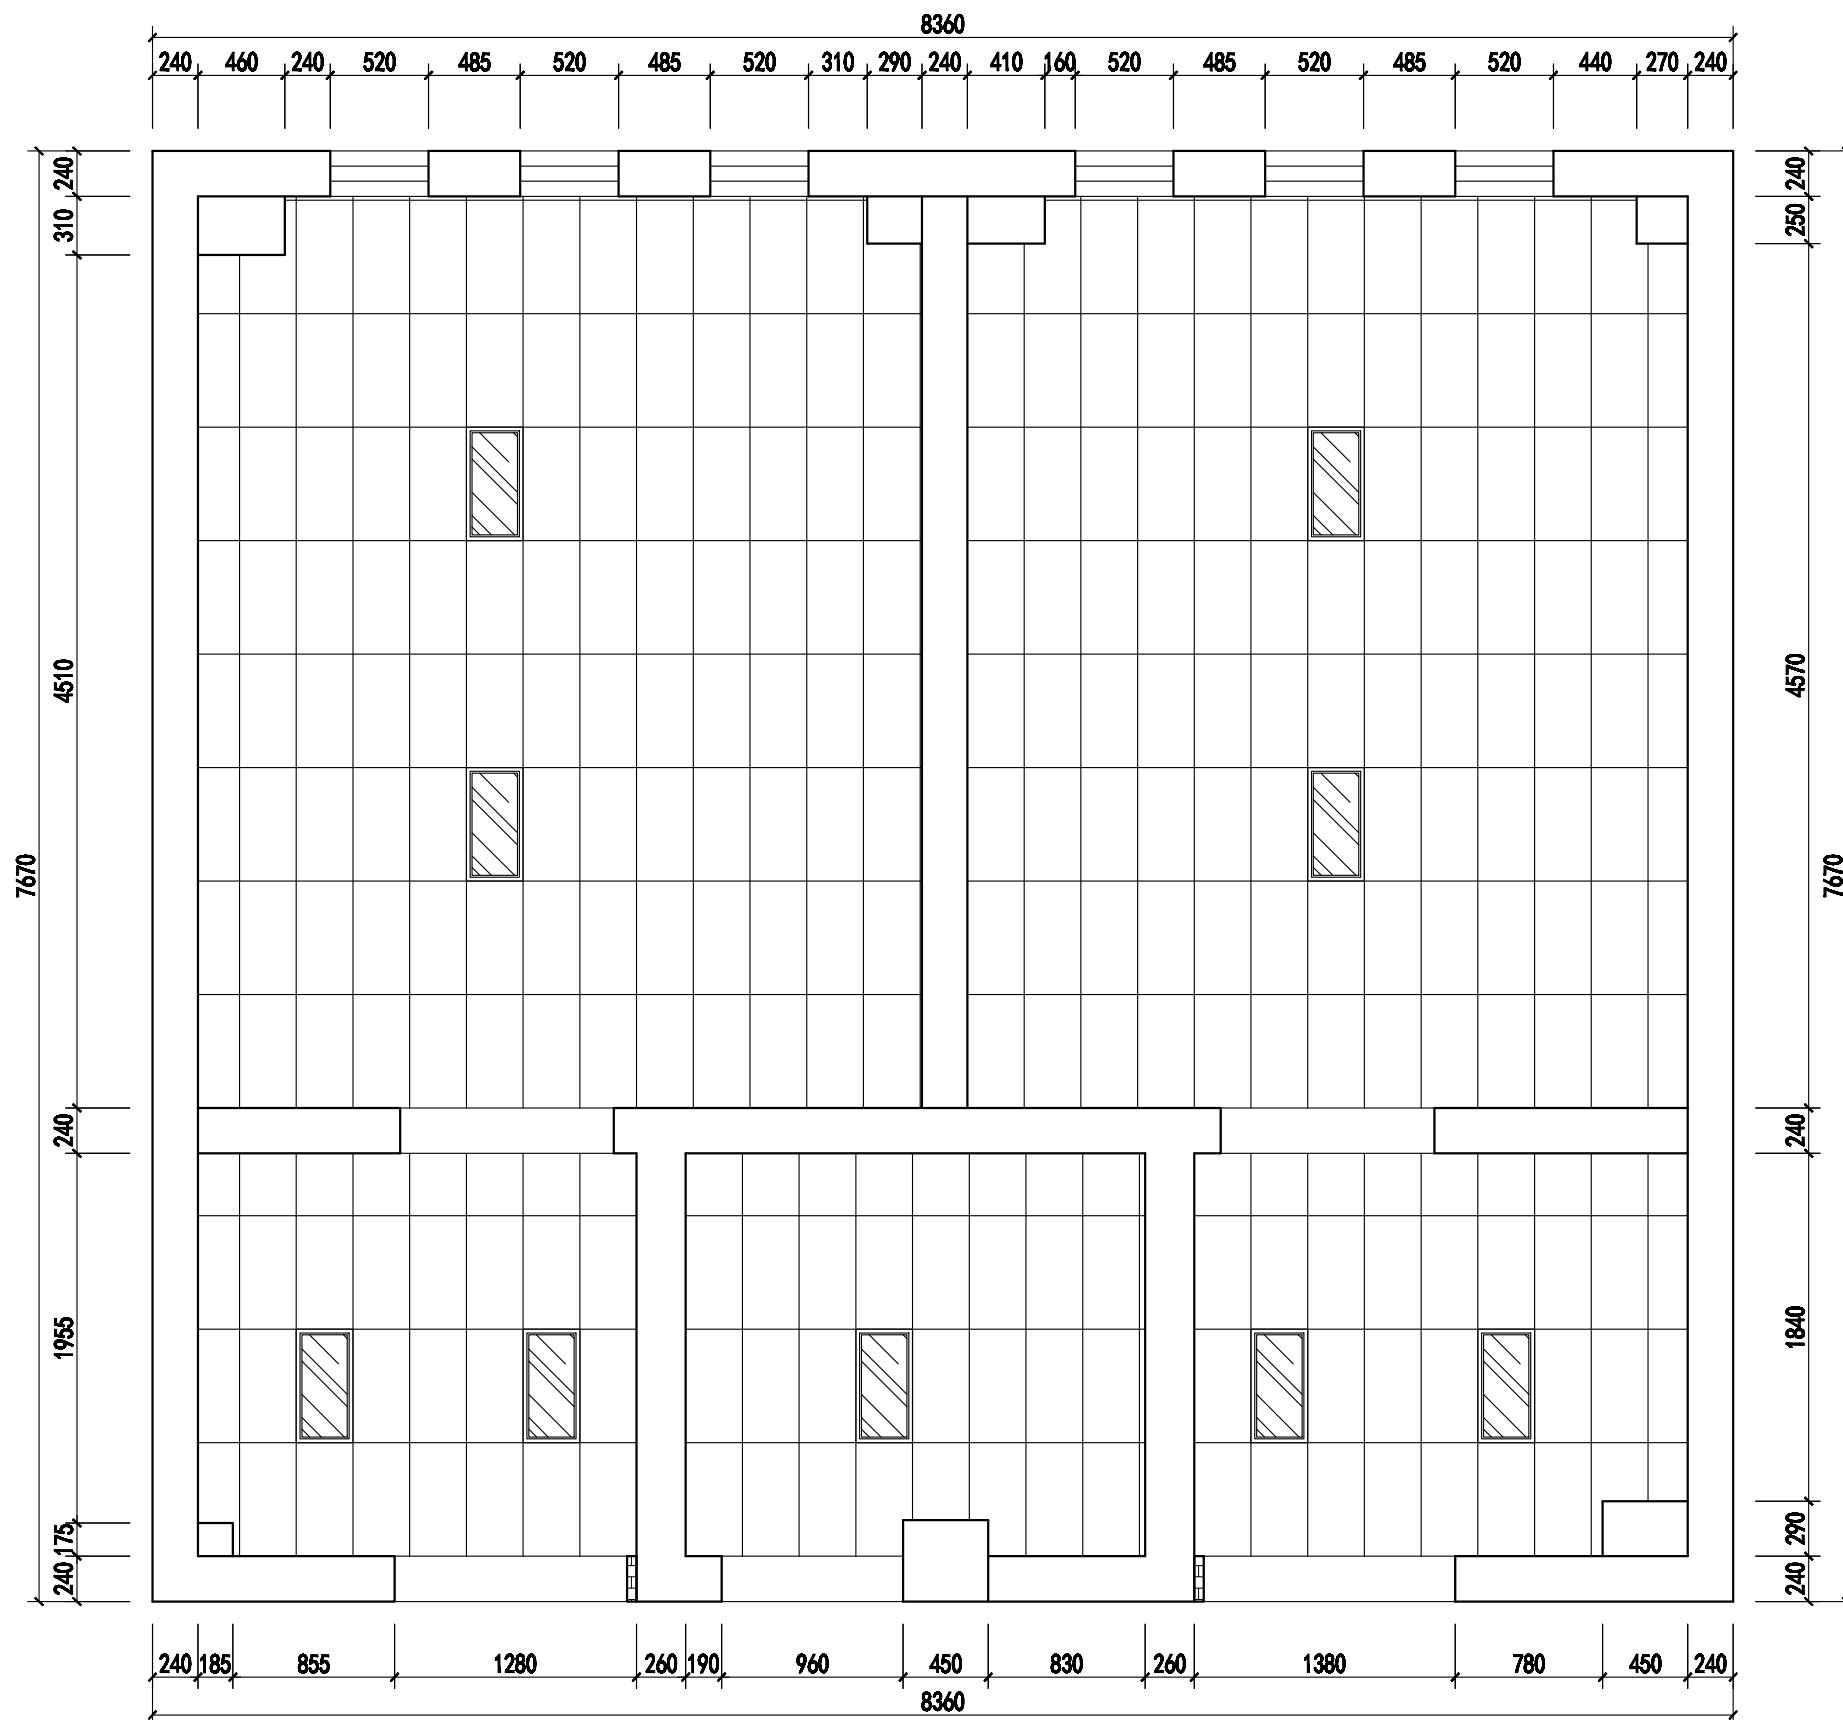

3#楼一层卫生间

 

Johnson Design

DESIGN FIRM 设计单位

Johnson design studio

COOPERATIVE DESIGN 合作设计

CLIENT 建设单位

PROJECT TITLE 项目名称

无锡市东绛第二实验学校
卫生间改造无障碍卫生间

DRAWING TITLE 图名

吊顶综合布置图

REVISIONS 版本

第一版 第二版

第三版 第四版

第五版 第六版

APPROVED

审定

VERIFIED

审核

CHECKED

校核

DESIGNER

设计

DRAWN

制图

SCALE

比例 1:40

DATE

日期 2025.04.04

版权所有

施工时请以标注尺寸为准

施工单位不得擅自修改尺寸

如有不符请立即通知设计单位

This drawing is copyright

Contractors shall work from signed dimensions only

Contractors must check all dimensions on site

Contractors must be reported immediately to architect

KEY PLAN 索引图


SHEET No. 图号

PL-01-01


PROJECT No. 项目编号

J20250404

动力	木工
电气	电讯
给排水	暖通
装饰	结构

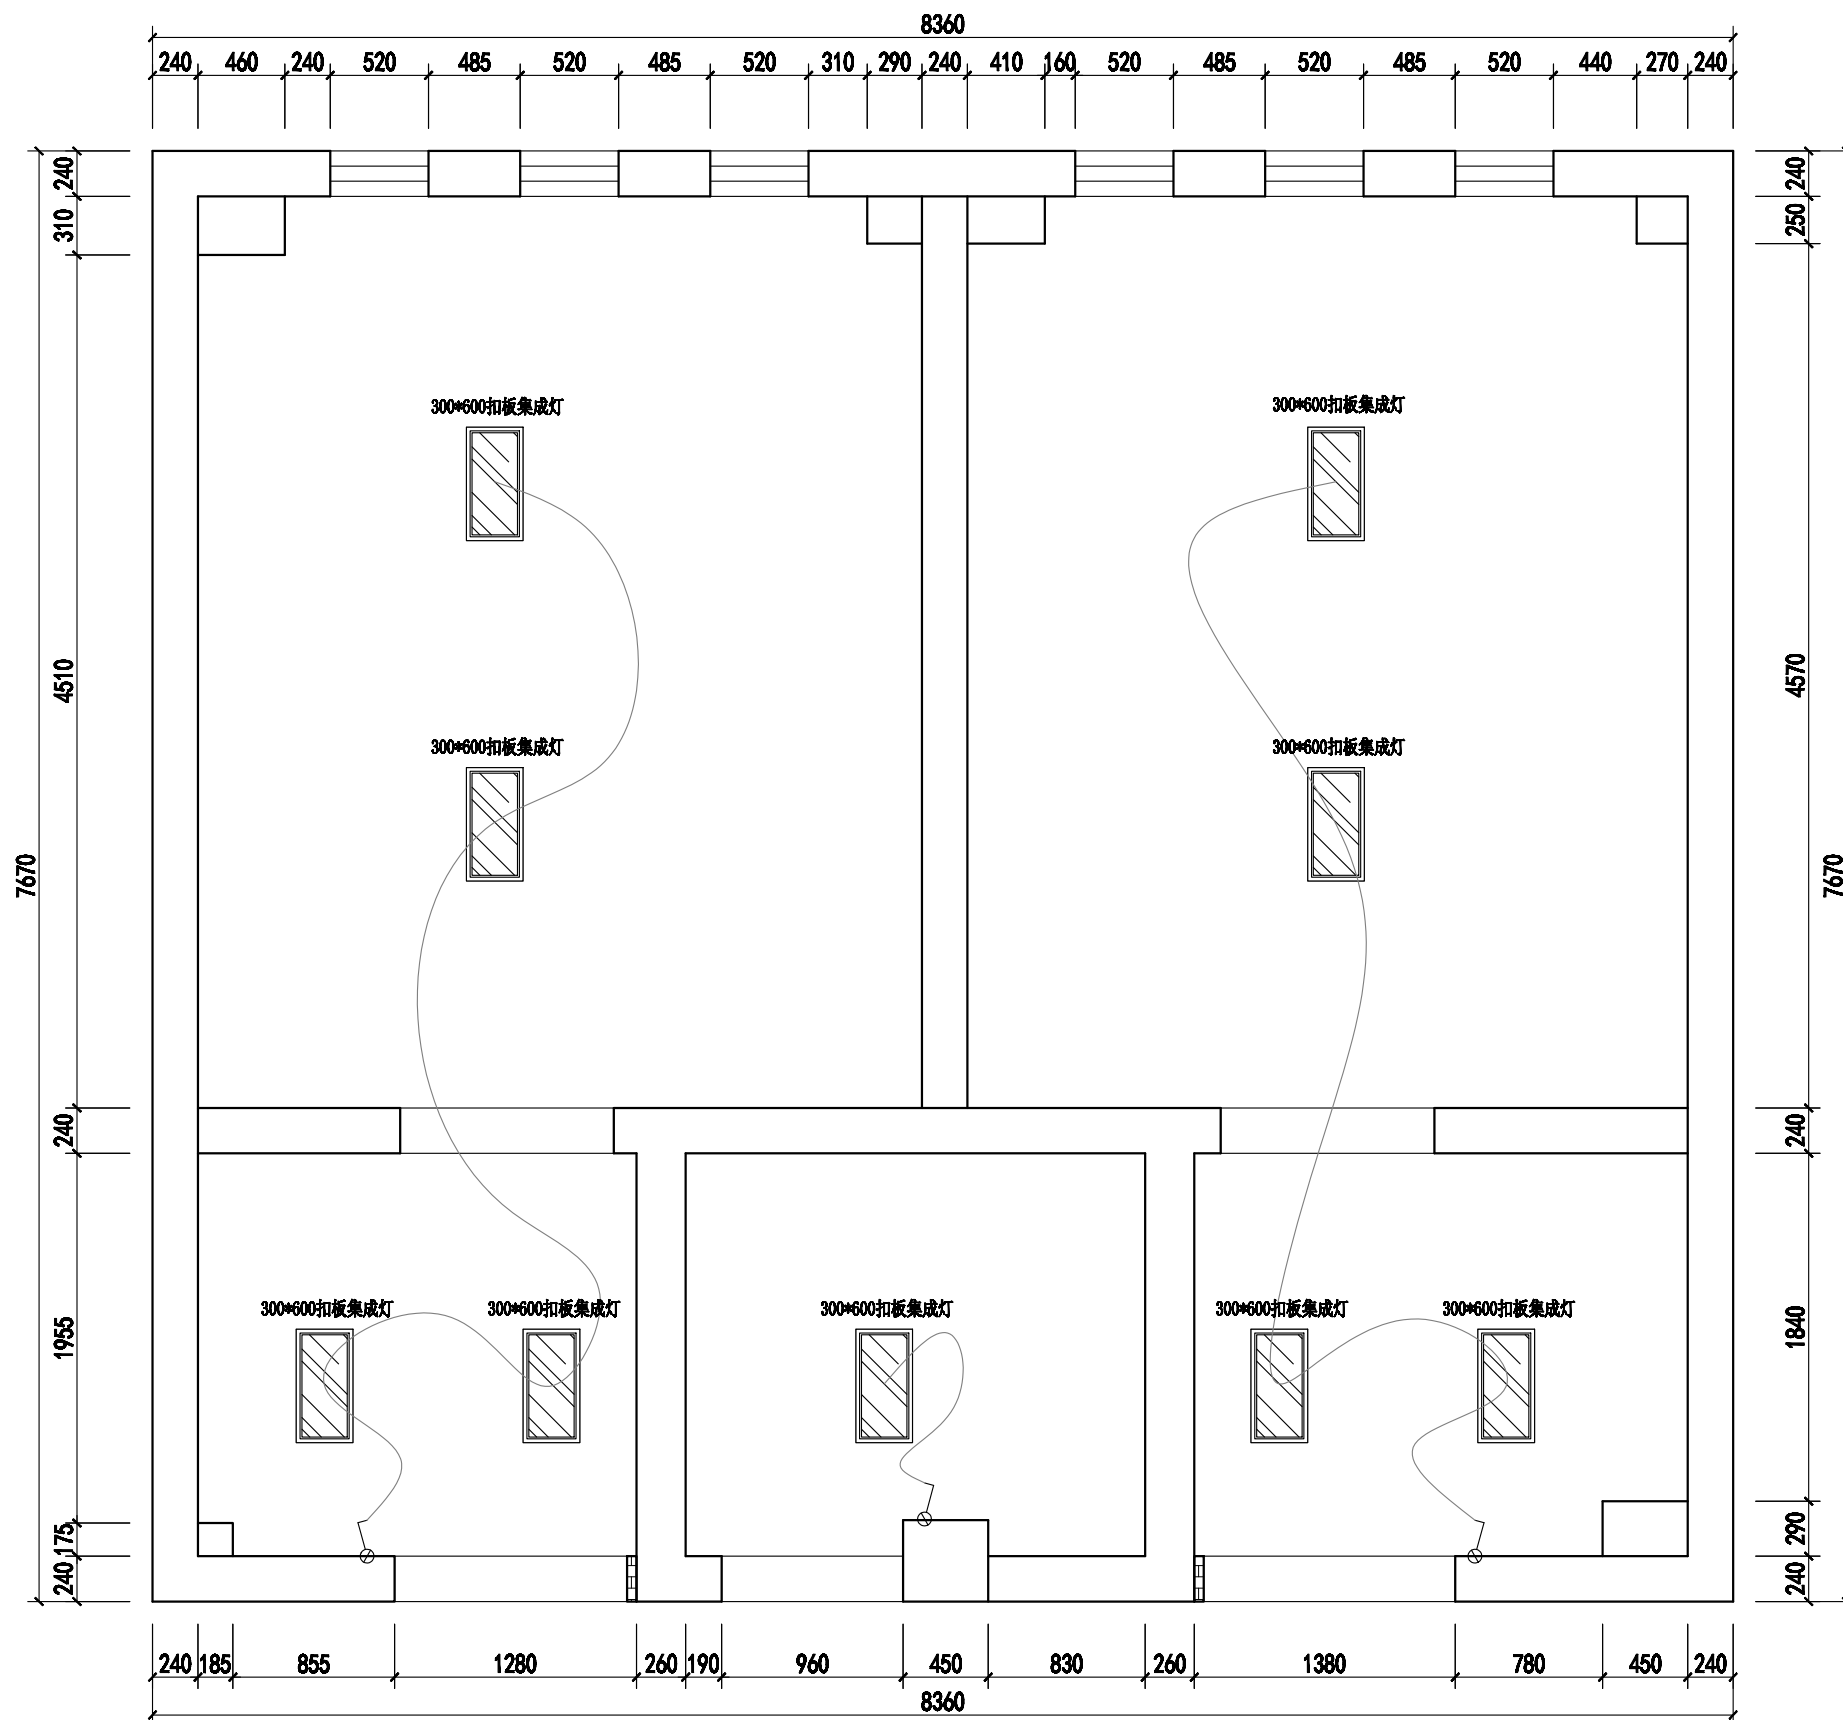

3#楼一层卫生间

 

Johnson Design

DESIGN FIRM 设计单位

Johnson design studio

COOPERATIVE DESIGN 合作设计

CLIENT 建设单位

PROJECT TITLE 项目名称

无锡市东绛第二实验学校
卫生间改造无障碍卫生间

DRAWING TITLE 图名

开关控制图

REVISIONS 版本

第一版 第二版

第三版 第四版

第五版 第六版

APPROVED

审定

VERIFIED

审核

CHECKED

校对

DESIGNER

设计

DRAWN

制图

SCALE

1:40

DATE

2025.04.04

日期

版权所有

施工时须以标注尺寸为准

施工单位须按标注尺寸

如有不符请立即通知设计单位

This drawing is copyright

Contractors shall work from signed dimensions only

Contractors must check all dimensions on site

Contractors must be reported immediately to architect

KEY PLAN 索引图


SHEET No. 图号

PL-01-01

PROJECT No. 项目编号

J20250404

动力	木工
电气	电讯
给排水	暖通
装饰	结构

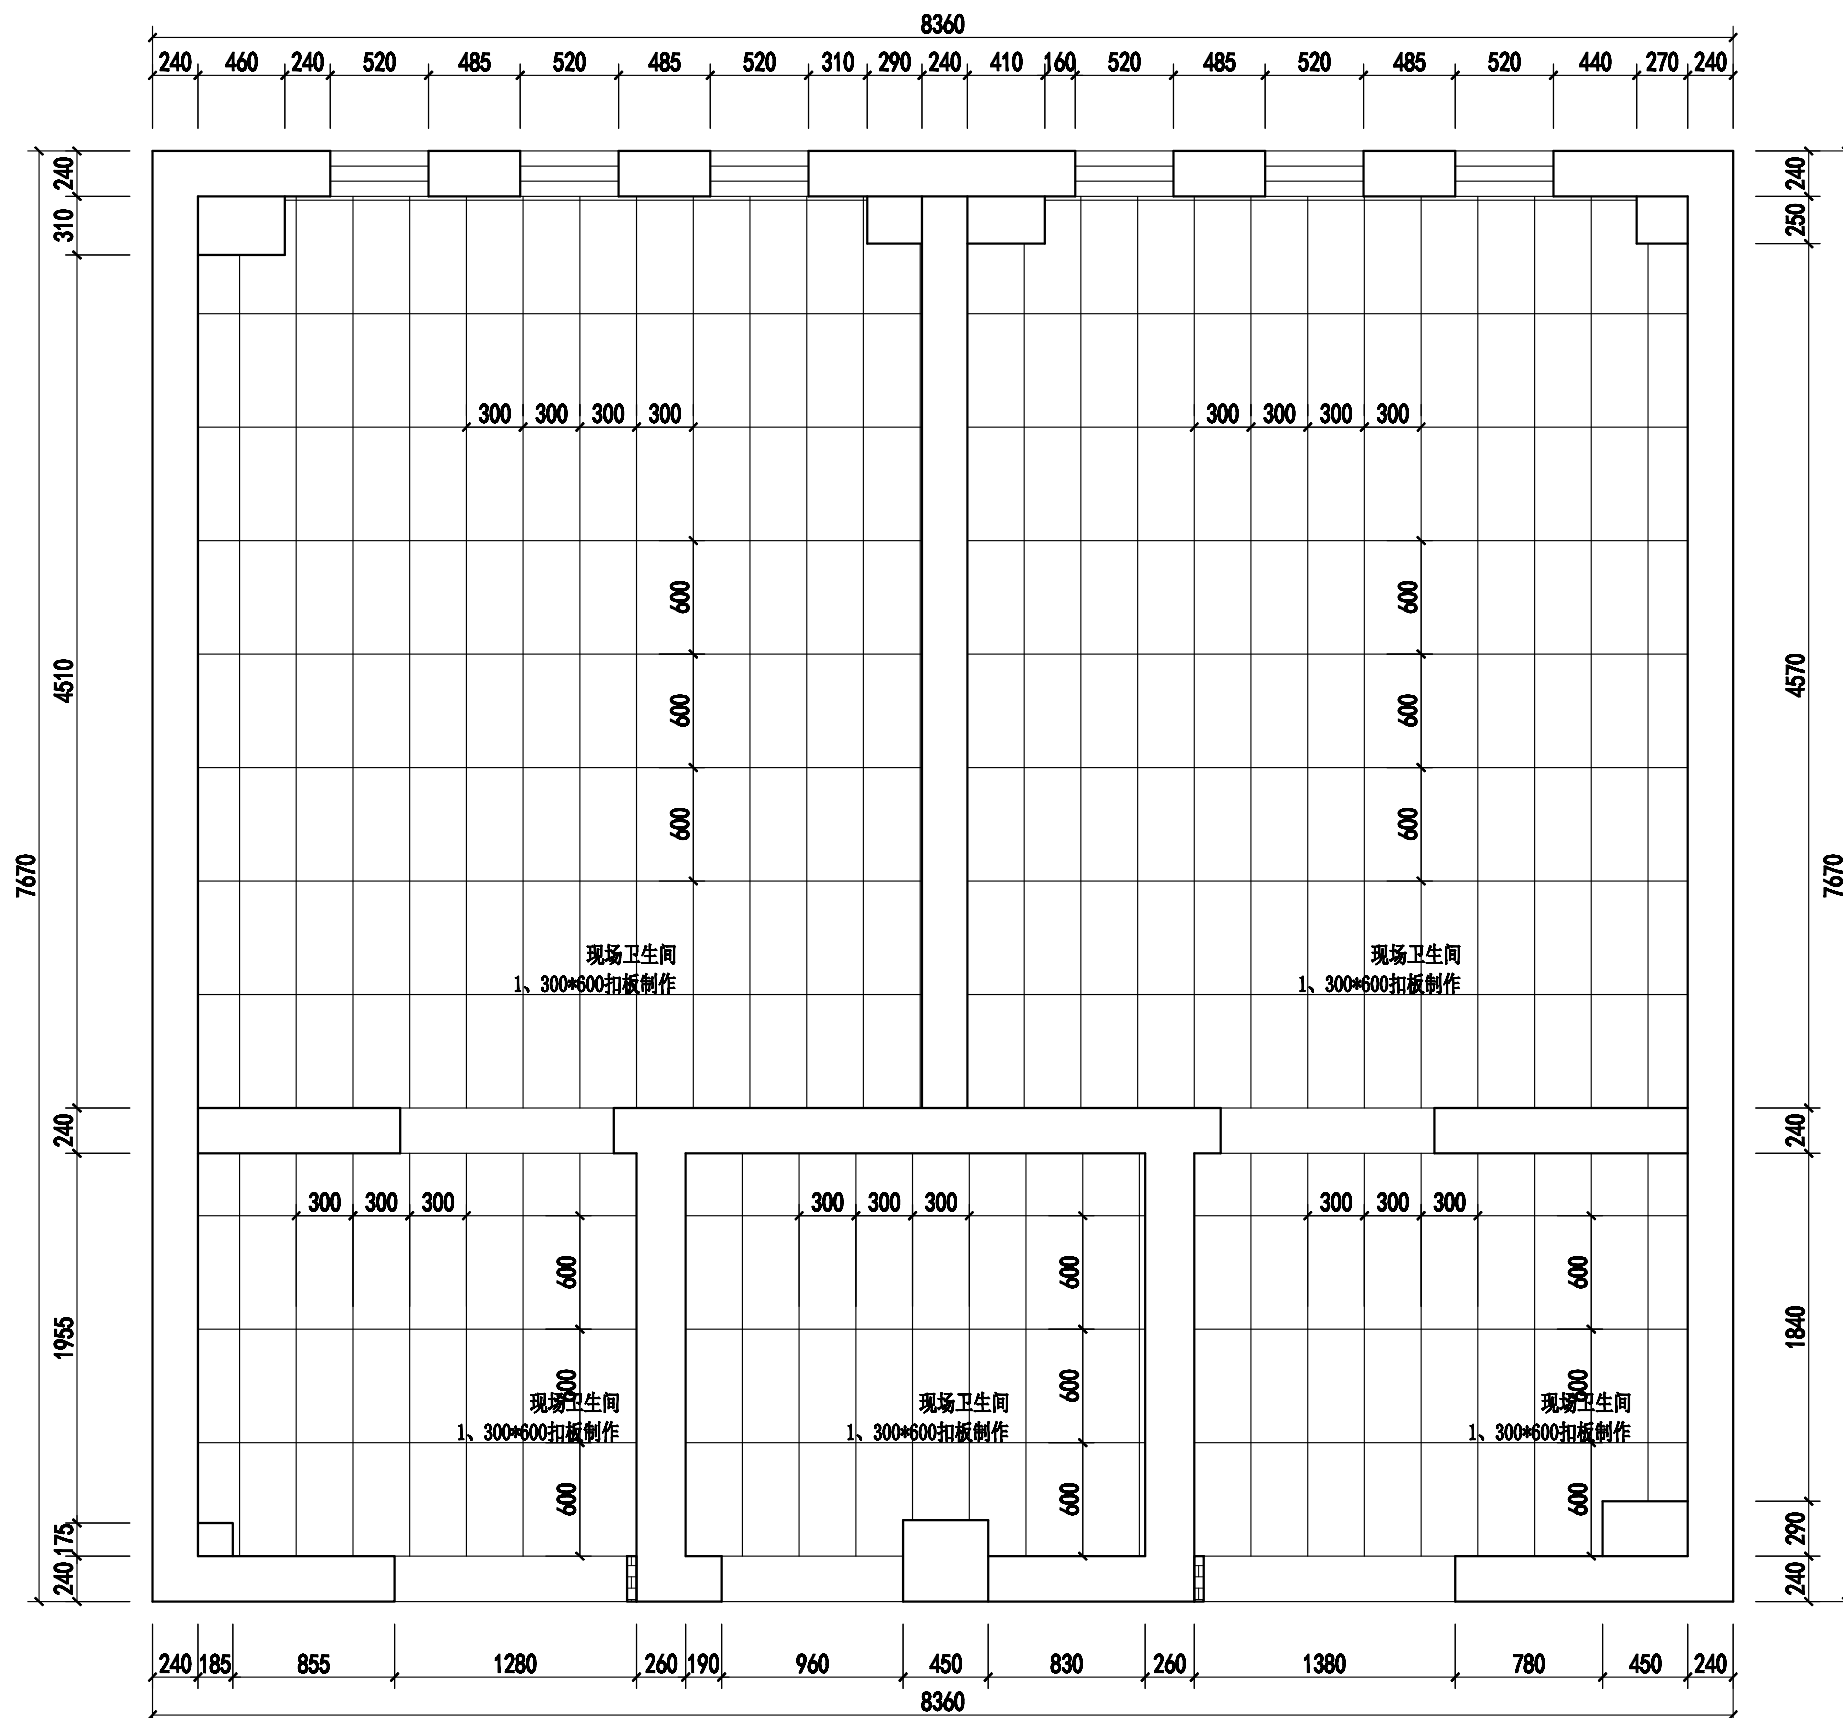

3#楼一层卫生间



Johnson Design

DESIGN FIRM 设计单位

Johnson design studio

COOPERATIVE DESIGN 合作设计

CLIENT 建设单位

PROJECT TITLE 项目名称

无锡市东绛第二实验学校
卫生间改造无障碍卫生间

DRAWING TITLE 图名

吊顶尺寸布置图

REVISIONS 版本

第一版	第二版
第三版	第四版
第五版	第六版

APPROVED

审定

VERIFIED

审核

CHECKED

校核

DESIGNER

设计

DRAWN

制图

SCALE

1:40

DATE

2025.04.04

版权所有

施工时须以标注尺寸为准

施工单位须按标注尺寸

如有不符须立即通知设计单位

This drawing is copyright

Contractors shall work from signed dimensions only

Contractors must check all dimensions on site

Contractors must be reported immediately to architect

KEY PLAN 索引图


SHEET No. 图号

PL-01-01

PROJECT No. 项目编号

J20250404

动力	木工
电气	电讯
给排水	暖通
建筑	结构

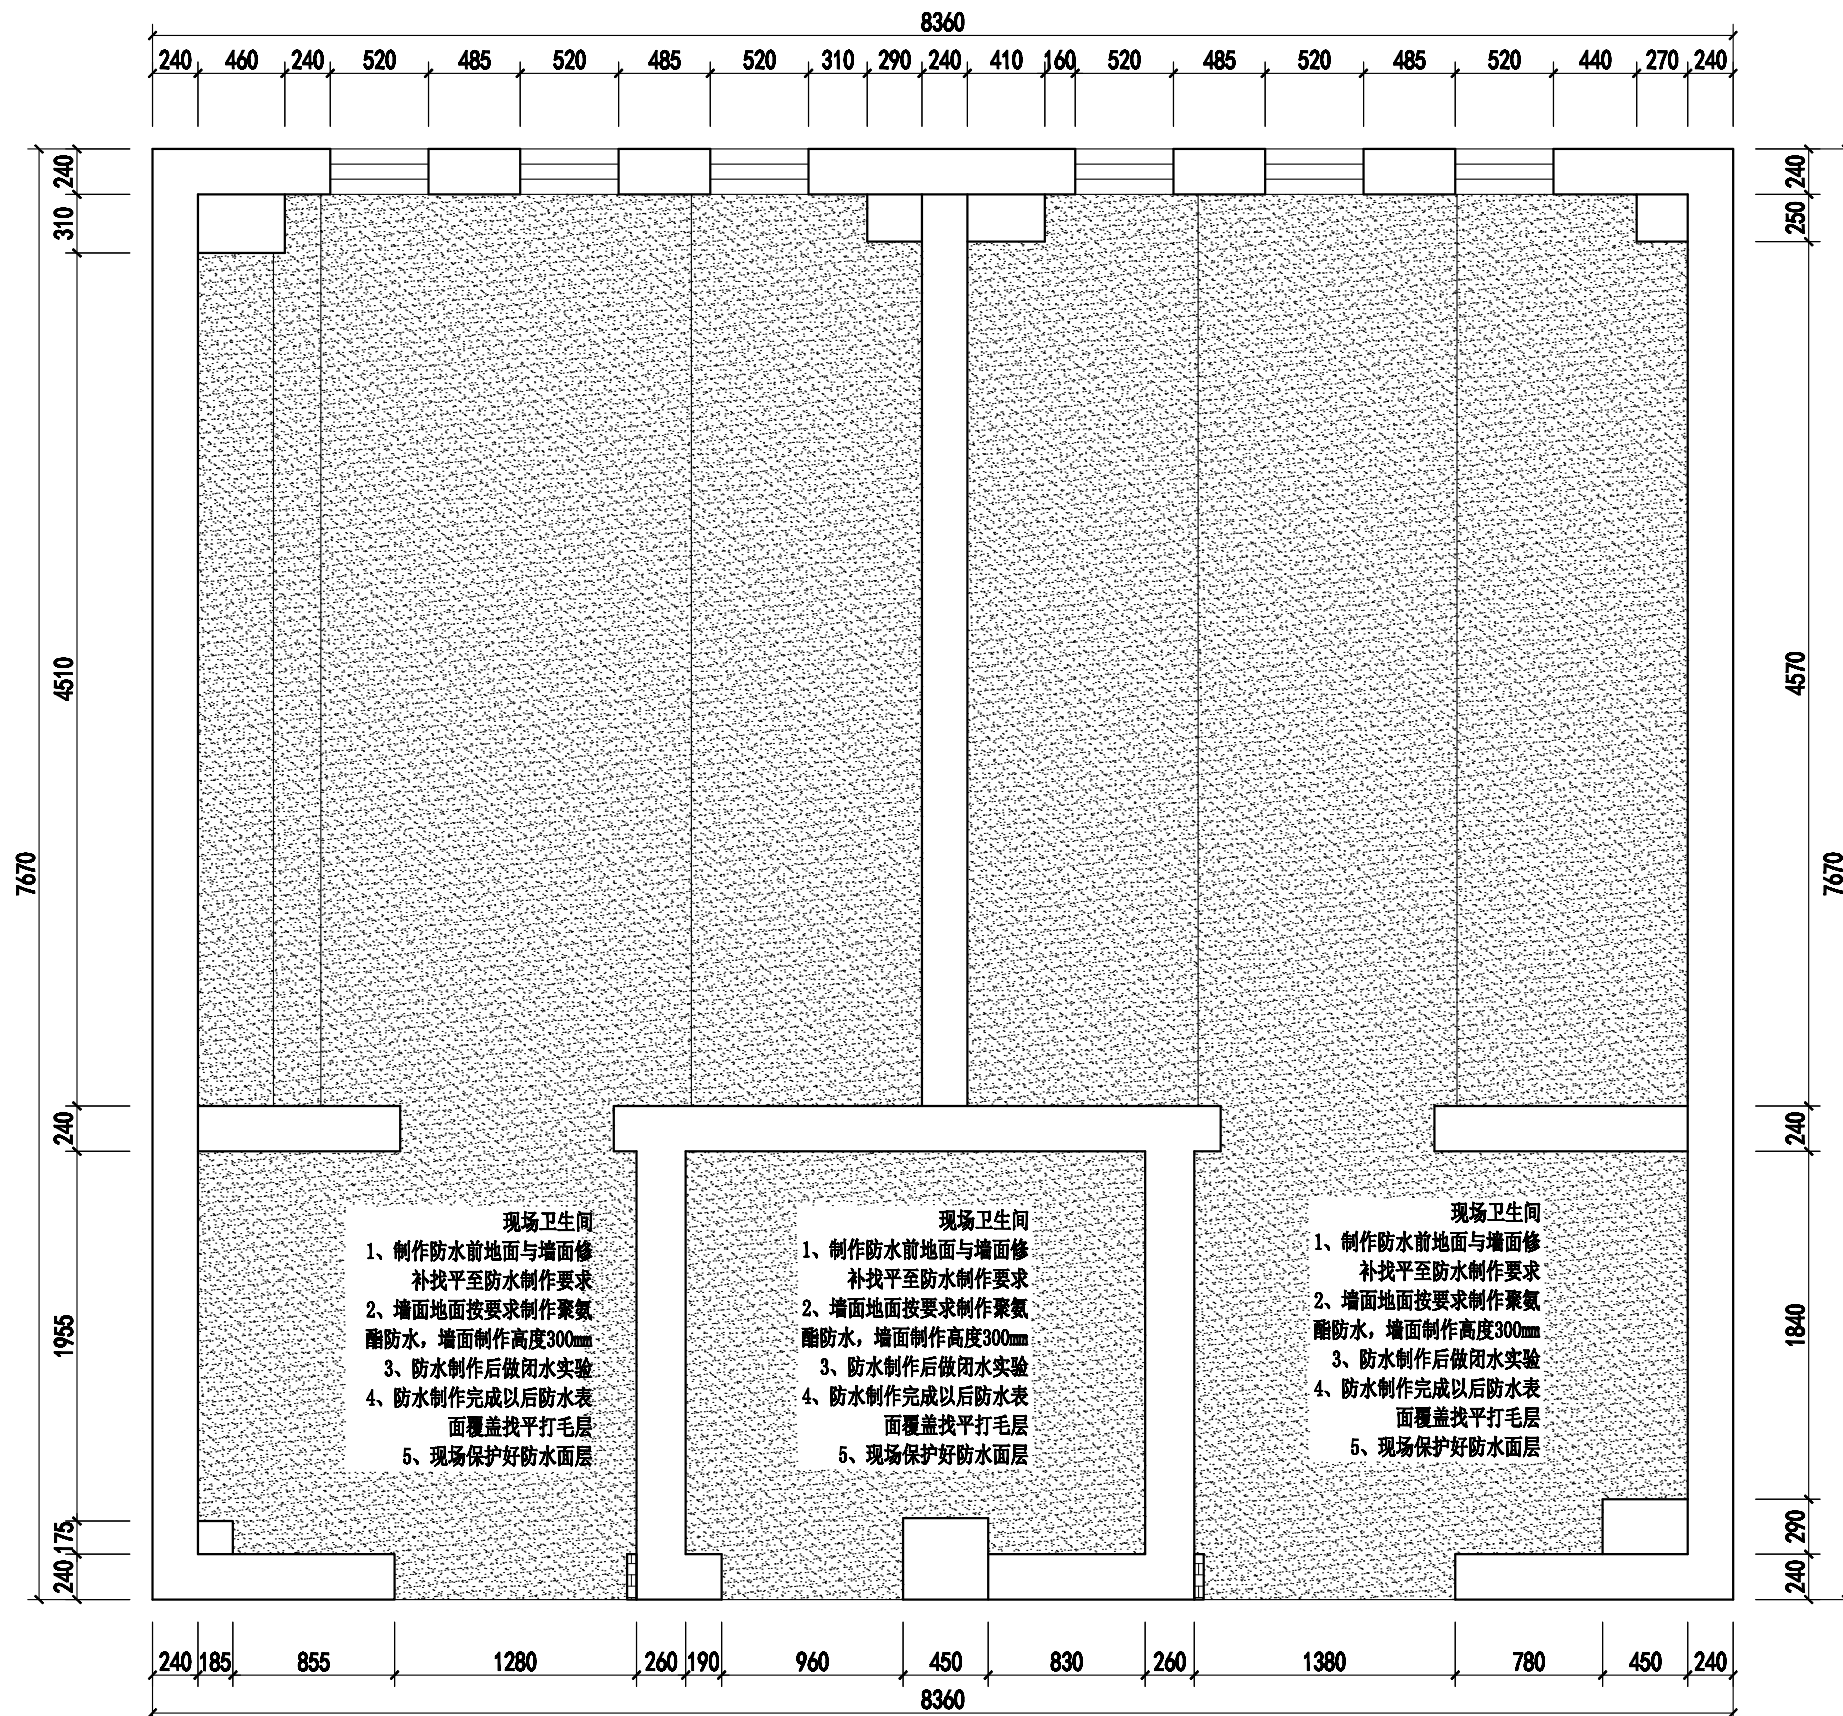

JS防水

3#楼一层卫生间



Johnson Design

DESIGN FIRM 设计单位

Johnson design studio

COOPERATIVE DESIGN 合作设计

CLIENT 建设单位

PROJECT TITLE 项目名称

无锡市东绛第二实验学校
卫生间改造无障碍卫生间

DRAWING TITLE 图名

防水制作图

REVISIONS 版本

第一版 第二版

第三版 第四版

第五版 第六版

APPROVED

审定

VERIFIED

审核

CHECKED

校对

DESIGNER

设计

DRAWN

制图

SCALE

1:40

DATE

2025.04.04

版权所有

施工时须以标注尺寸为准

施工时须以标注尺寸为准

如有不符请立即通知设计单位

This drawing is copyright

Contractors shall seek formal designations only

Contractors must check all dimensions on site

Contractors must be reported immediately to architect

KEY PLAN 索引图


SHEET No. 图号

PL-01-01


PROJECT No. 项目编号

J20250404

动力	木工
电气	电讯
给排水	暖通
建筑	结构

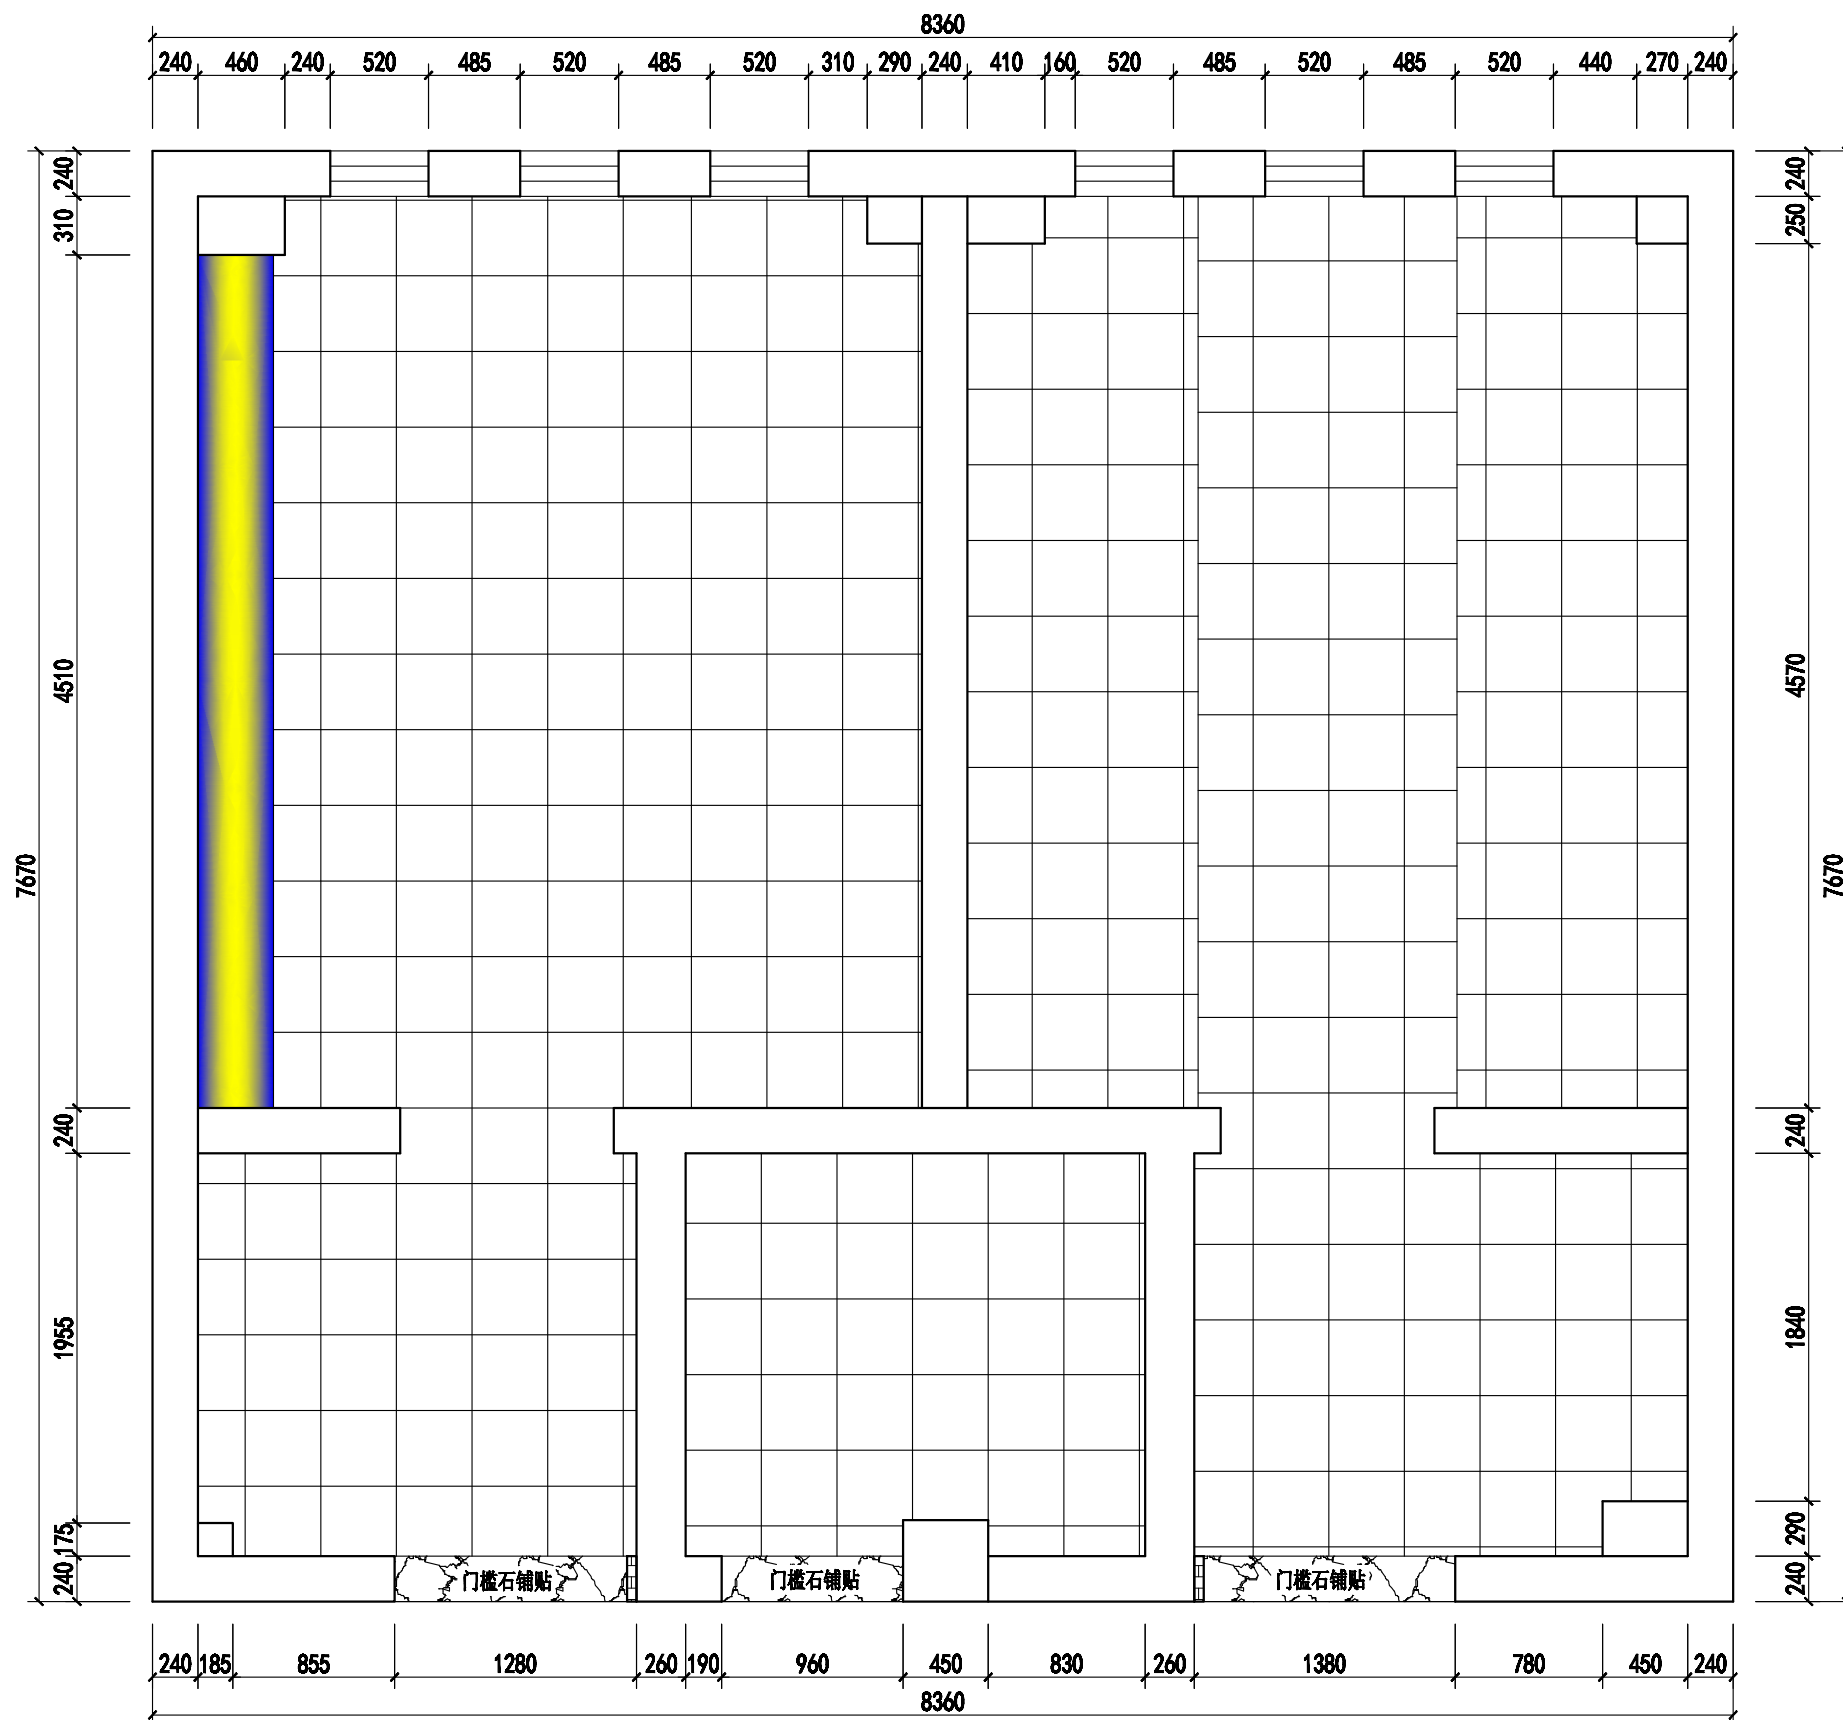

3#楼一层卫生间

 

Johnson Design

DESIGN FIRM 设计单位

Johnson design studio

COOPERATIVE DESIGN 合作设计

CLIENT 建设单位

PROJECT TITLE 项目名称

无锡市东绛第二实验学校
卫生间改造无障碍卫生间

DRAWING TITLE 图名

铺贴制作图

REVISIONS 版本

第一版	第二版
第三版	第四版
第五版	第六版

APPROVED

审定

VERIFIED

审核

CHECKED

校核

DESIGNER

设计

DRAWN

制图

SCALE

比例 1:40

DATE

日期 2025.04.04

版权所有

施工时须以标注尺寸为准

施工单位须按标注尺寸

如有不符请立即通知设计单位

This drawing is copyright

Contractors shall work from signed dimensions only

Contractors must check all dimensions on site

Contractors must be reported immediately to architect

KEY PLAN 索引图


SHEET No. 图号

PL-01-01

PROJECT No. 项目编号

J20250404

动力	木工
电气	电气
给排水	暖通
装饰	结构

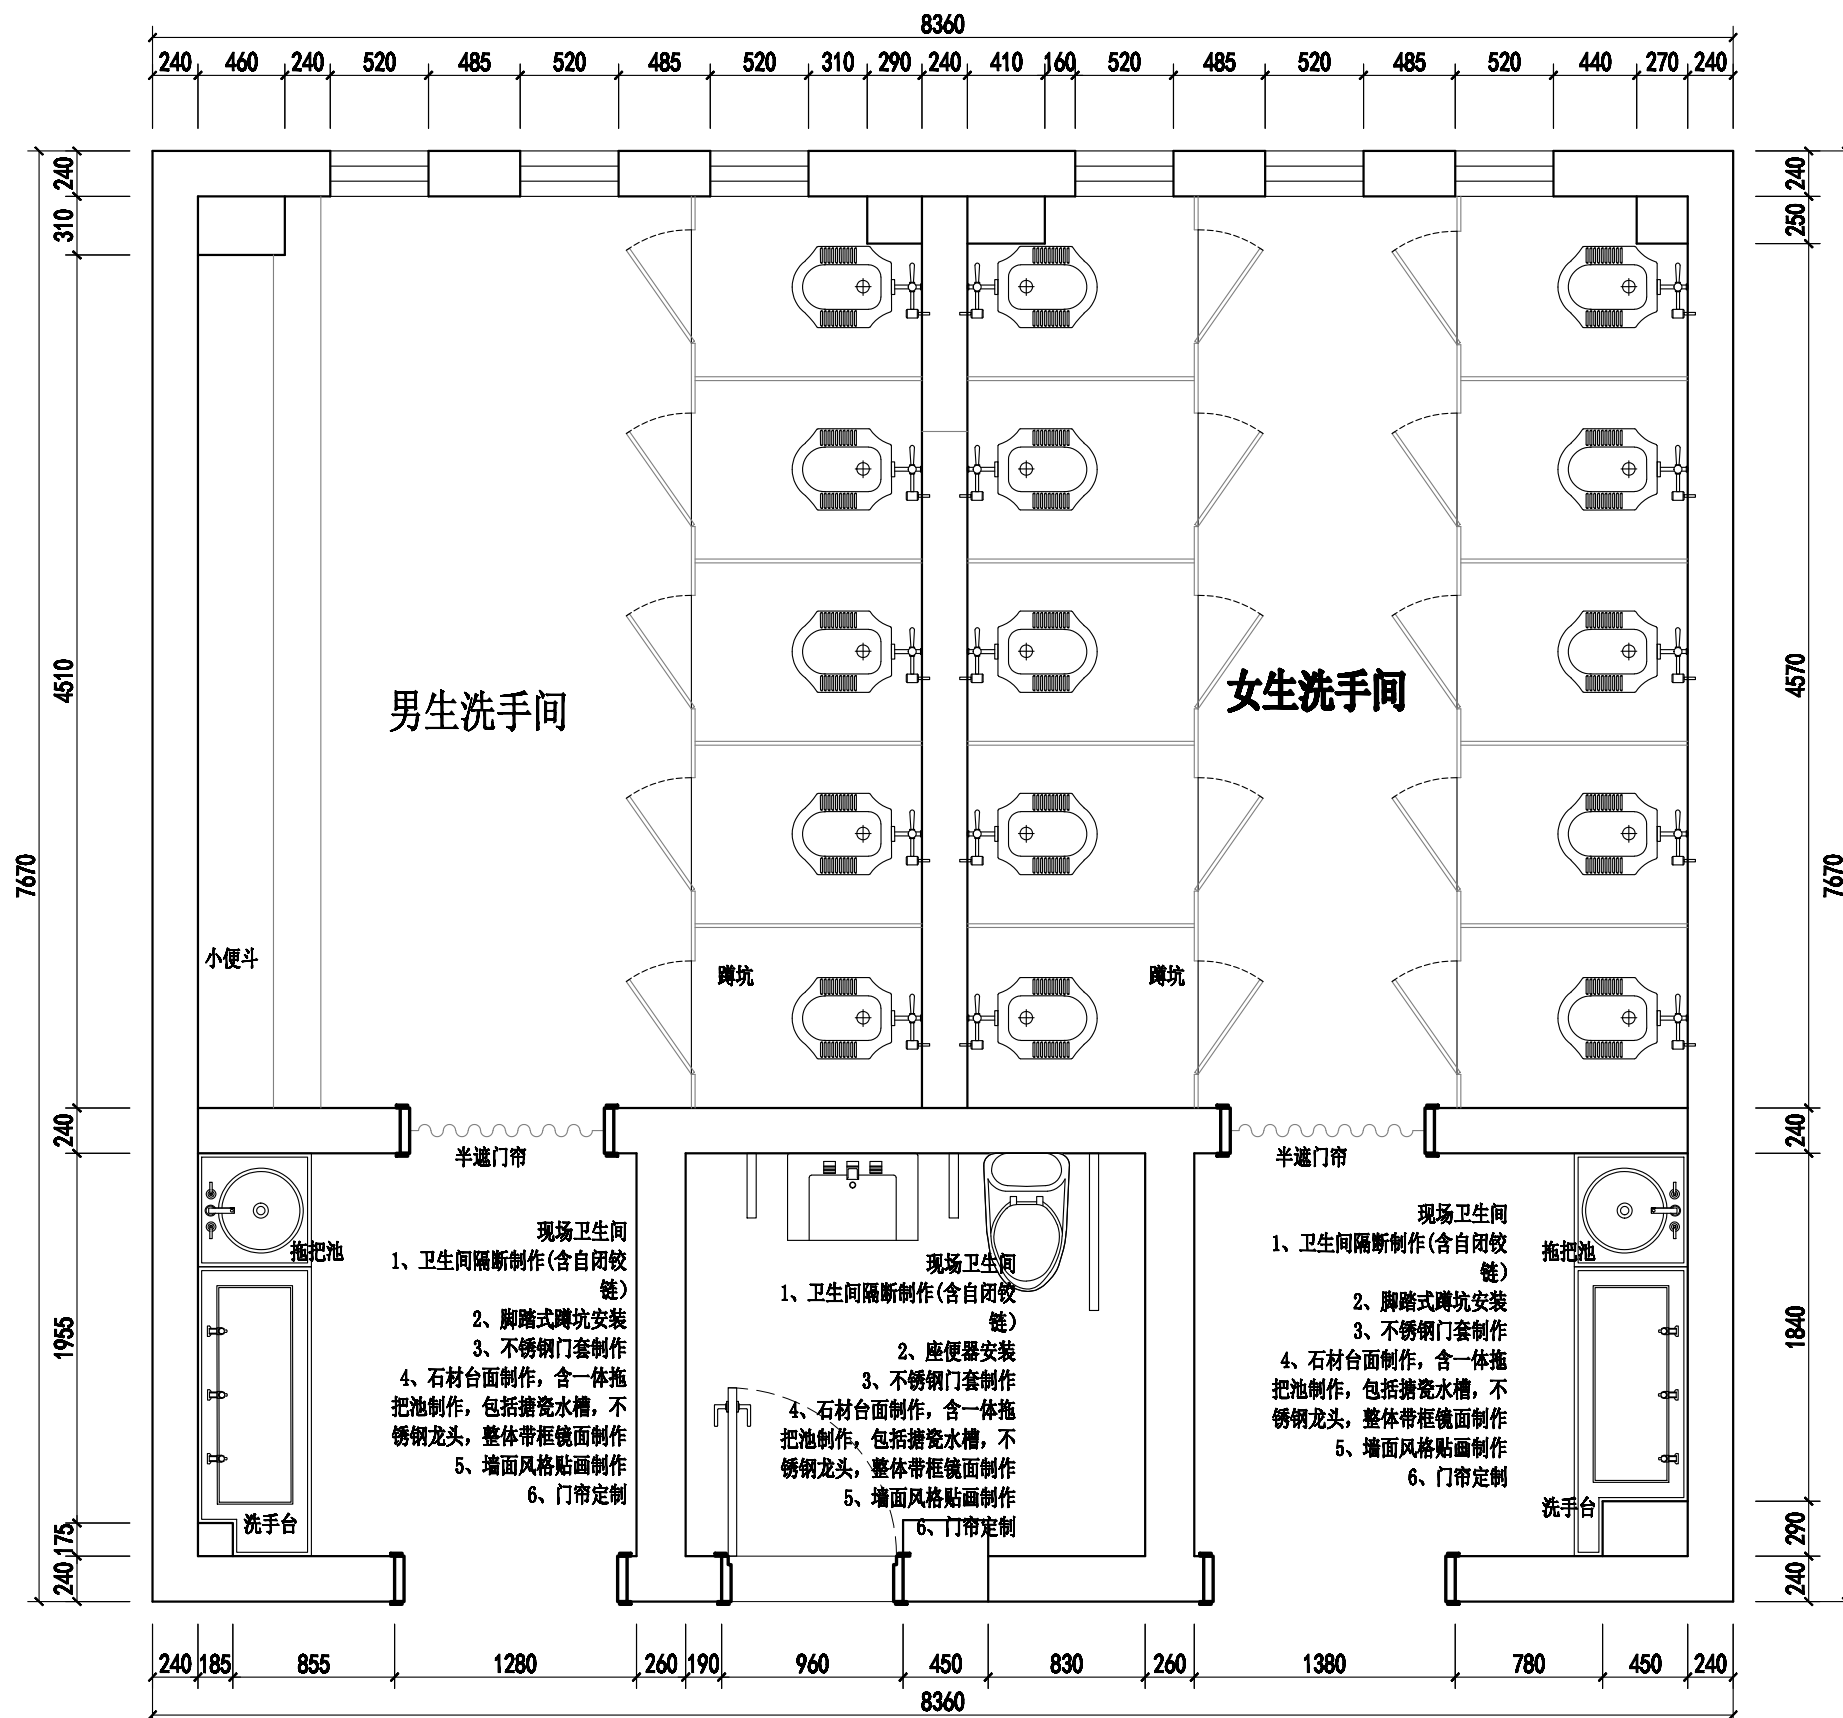

Johnson Design

DESIGN FIRM 设计单位

Johnson design studio

COOPERATIVE DESIGN 合作设计

CLIENT 建设单位

PROJECT TITLE 项目名称

无锡市东绛第二实验学校
卫生间改造无障碍卫生间

DRAWING TITLE 图名

成品制作图

REVISIONS 版本

第一版	第二版
第三版	第四版
第五版	第六版

APPROVED

审定

VERIFIED

审核

CHECKED

校对

DESIGNER

设计

DRAWN

制图

SCALE

1:40

DATE

2025.04.04

版权所有

施工时须以标注尺寸为准

施工单位须按图施工

如有不符须立即通知设计单位

This drawing is copyright

Contractors shall work from signed documents only

Contractors must check all dimensions on site

Contractors must be reported immediately to architect

KEY PLAN 索引图

SHEET No. 图号


PL-01-01

PROJECT No. 项目编号

J20250404

3#楼一层卫生间

动力	木工
电气	电讯
给排水	暖通
建筑	结构

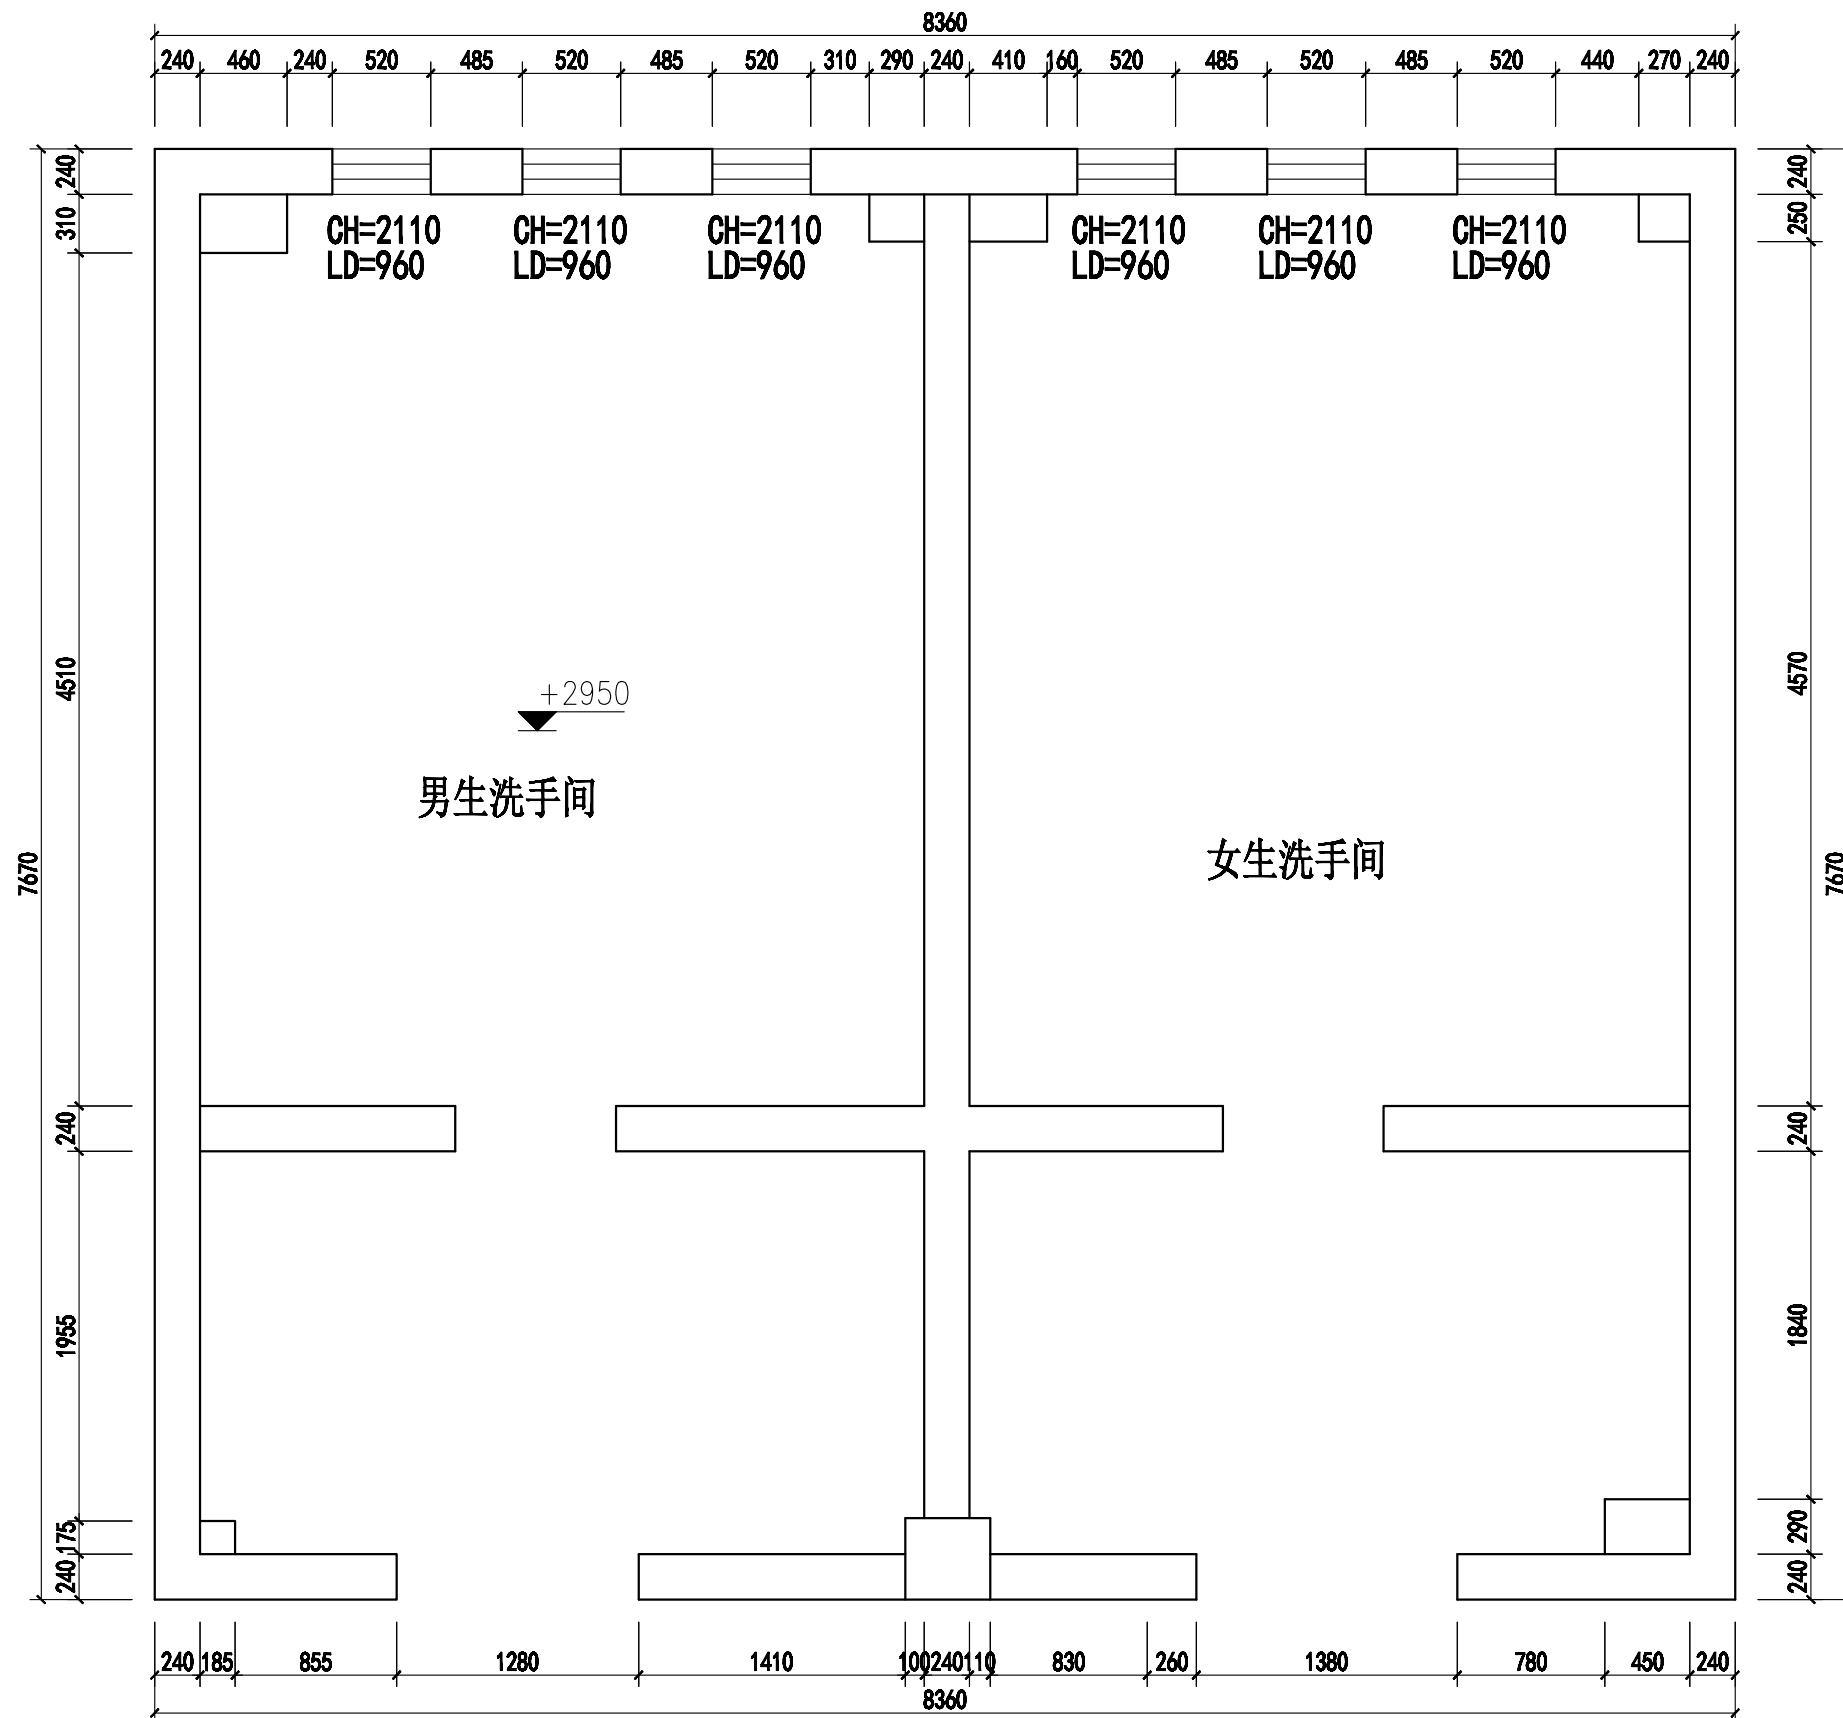

Johnson Design

DESIGN FIRM 设计单位

Johnson design studio

COOPERATIVE DESIGN 合作设计

CLIENT 建设单位

PROJECT TITLE 项目名称

无锡市东绛第二实验学校
卫生间改造无障碍卫生间

DRAWING TITLE 图名

原始结构图

REVISIONS 版本

第一版 第二版

第三版 第四版

第五版 第六版

APPROVED

审定

VERIFIED

审核

CHECKED

校对

DESIGNER

设计

DRAWN

制图

SCALE

比例 1:40

DATE

日期 2025.04.04

版权所有

施工时须以标注尺寸为准

施工单位不得擅自修改尺寸

如有不符请立即通知设计单位

This drawing is copyright

Contractors shall work from signed dimensions only

Contractors must check all dimensions on site

Contractors must be reported immediately to architect

KEY PLAN 索引图

SHEET No. 图号


PL-01-01

PROJECT No. 项目编号


J20250404

3#楼二至四层卫生间

动力	木工
电气	电讯
给排水	暖通
建筑	结构

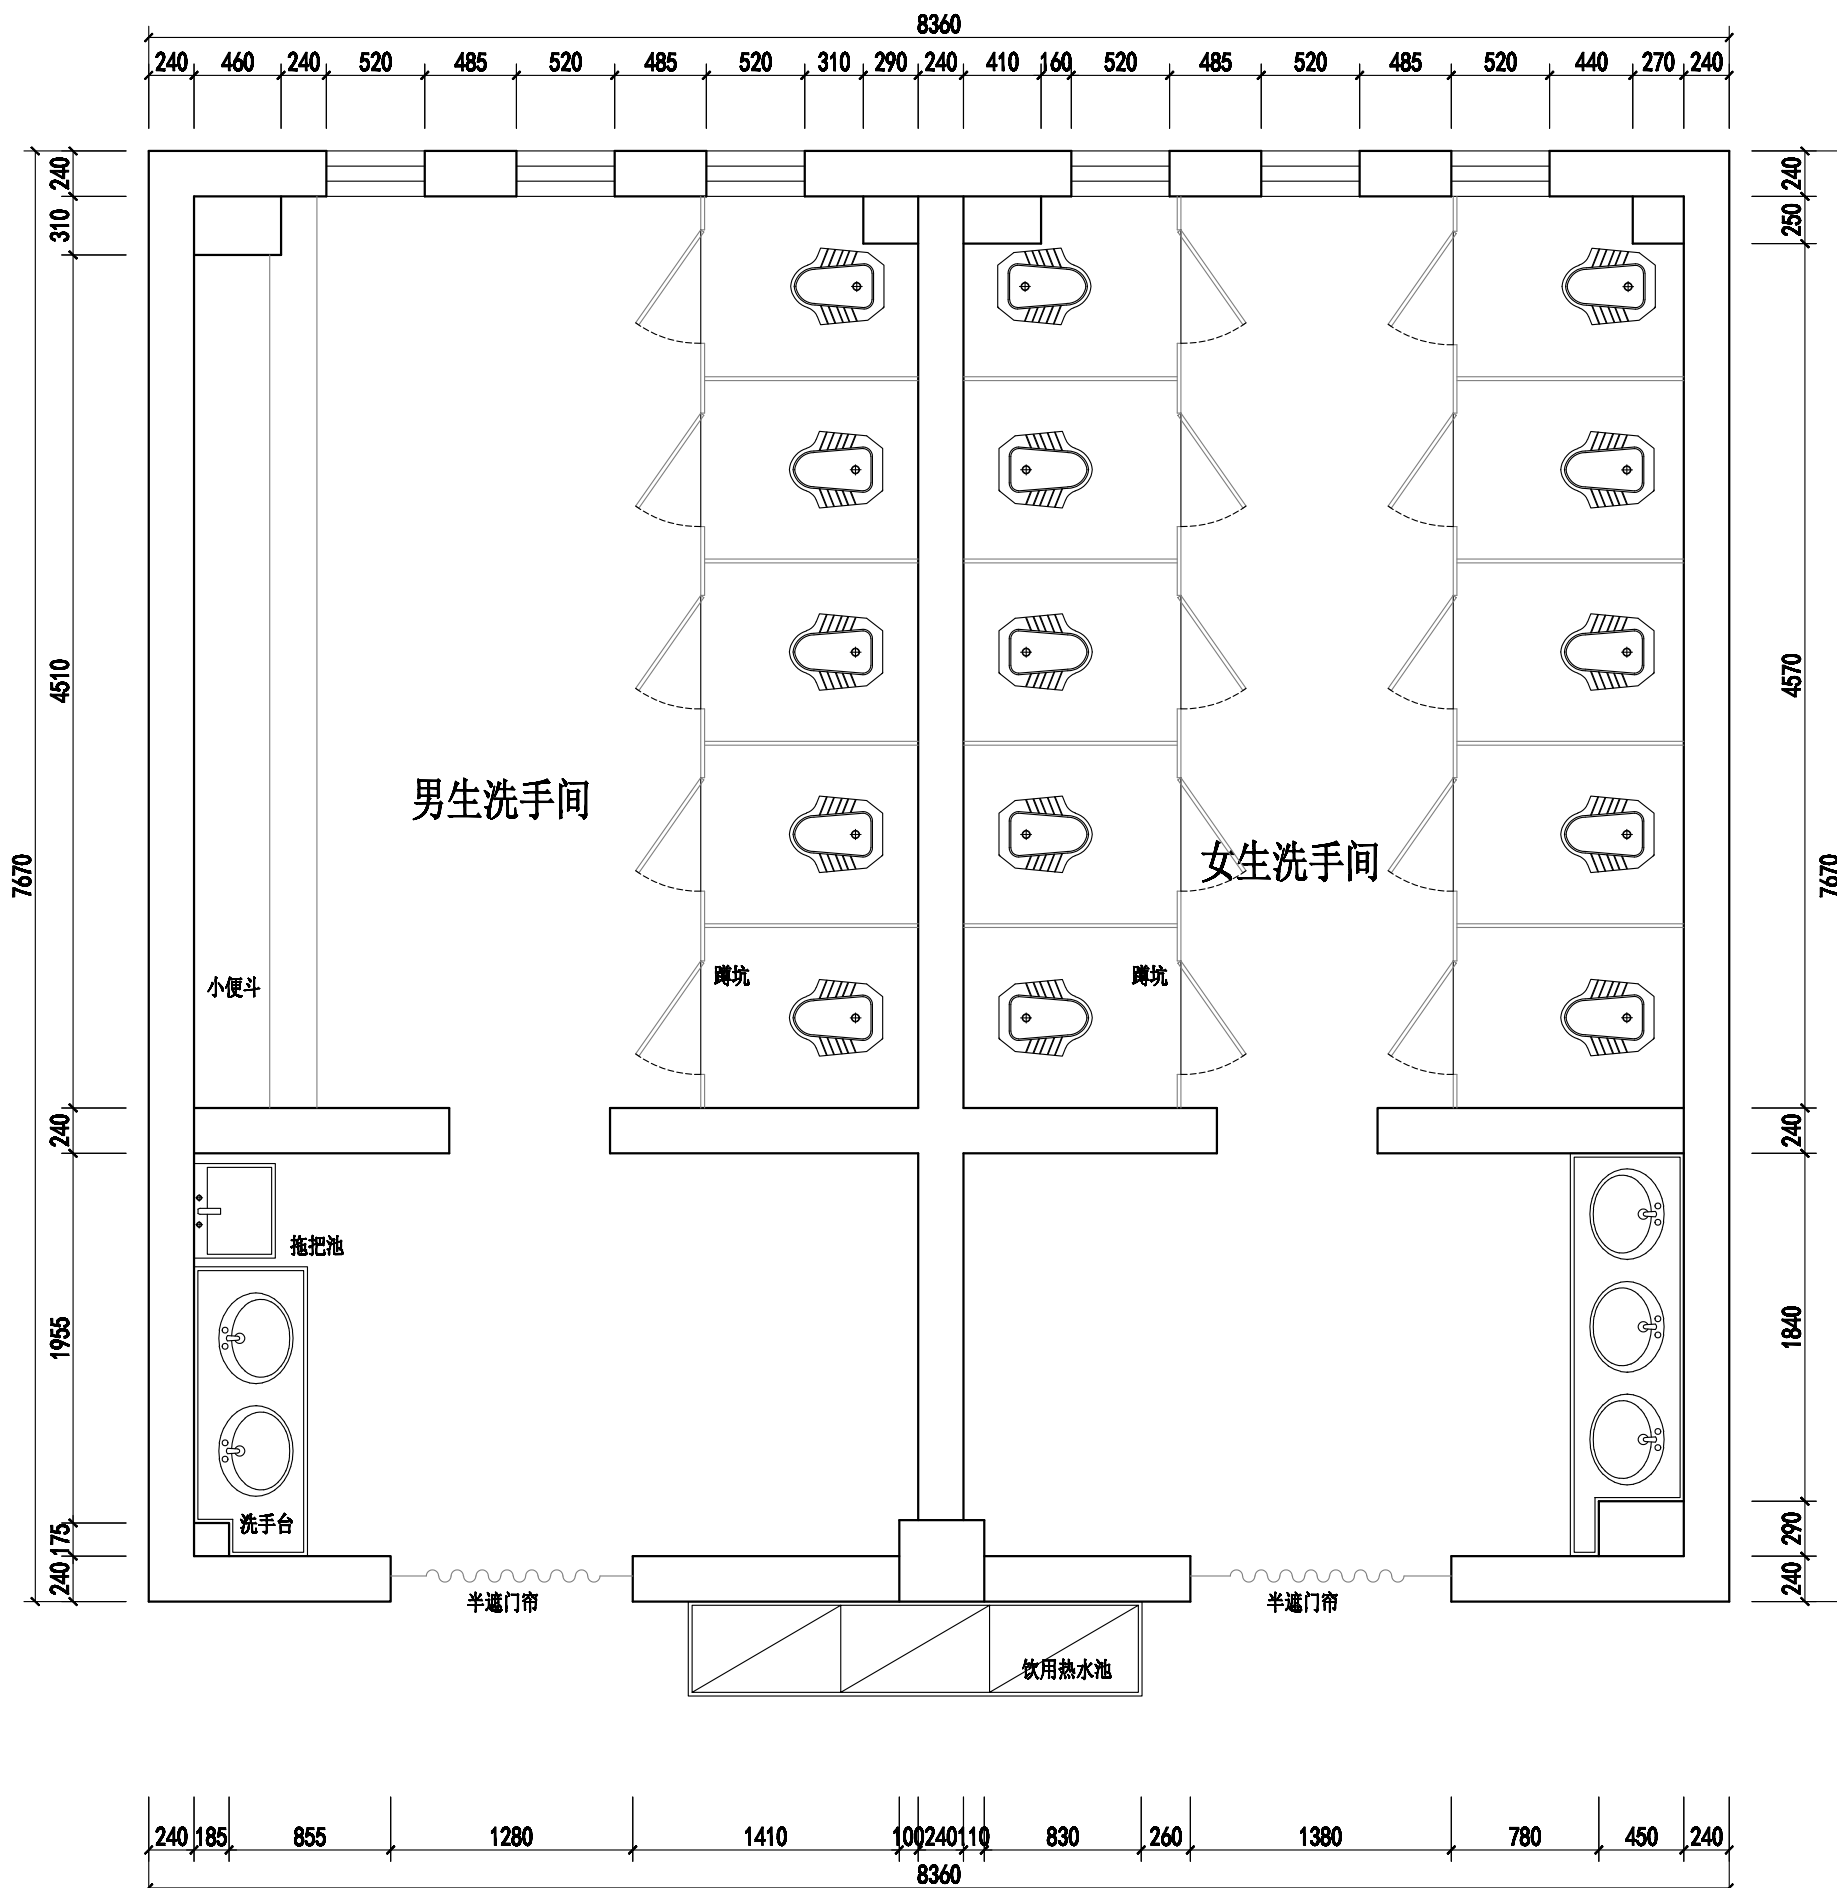

3#楼二至四层卫生间

 

Johnson Design

DESIGN FIRM 设计单位

Johnson design studio

COOPERATIVE DESIGN 合作设计

CLIENT 建设单位

PROJECT TITLE 项目名称

无锡市东绛第二实验学校
卫生间改造无障碍卫生间

DRAWING TITLE 图名

原始布置图

REVISIONS 版本

第一版	第二版
第三版	第四版
第五版	第六版

APPROVED

审定

VERIFIED

审核

CHECKED

校对

DESIGNER

设计

DRAWN

制图

SCALE

比例 1:40

DATE

日期 2025.04.04

版权所有

施工时须以标注尺寸为准

施工单位须按标注尺寸

如有不符须立即通知设计单位

This drawing is copyright

Contractors shall work from signed dimensions only

Contractors must check all dimensions on site

Contractors must be reported immediately to architect

KEY PLAN 索引图

SHEET No. 图号

PL-01-01

PROJECT No. 项目编号

J20250404