



会签	建筑	结构	水	电气	暖通
签名					
日期	2025.03	2025.03	2025.03	2025.03	2025.03

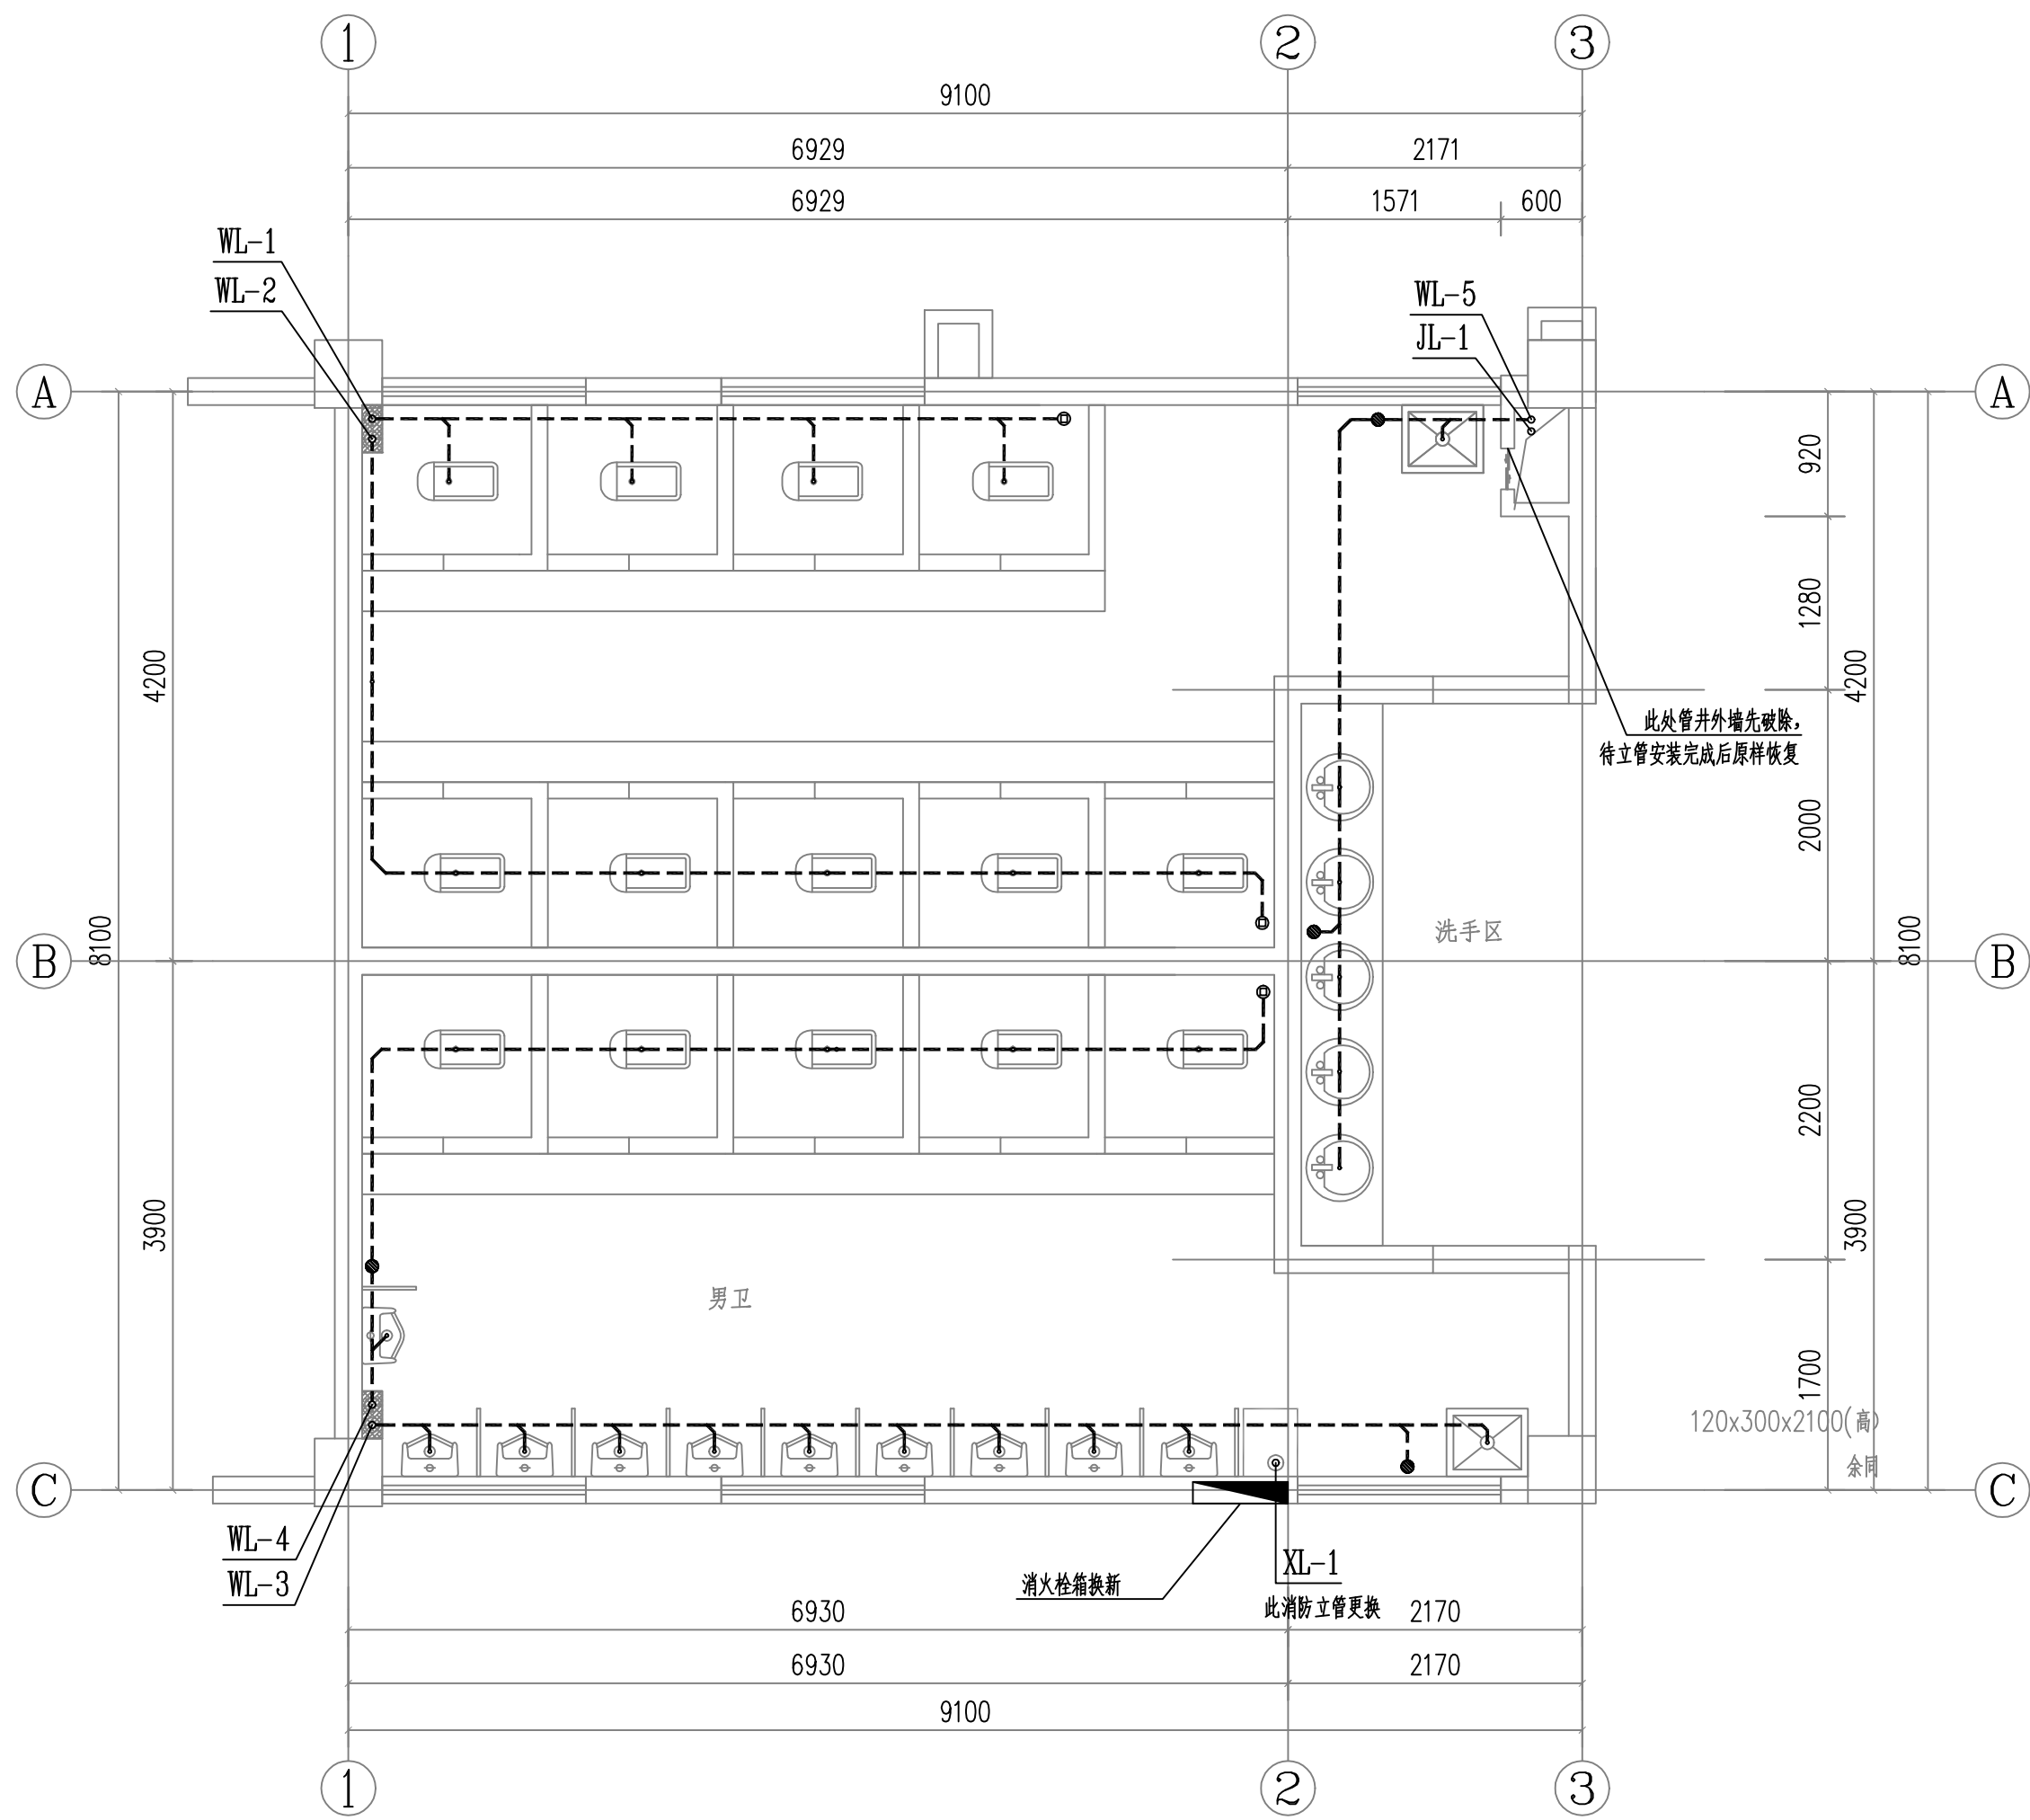


教学楼卫生间改造后排水平面图 1:50

洗手盆、小便器均墙排，做法详见装修图纸

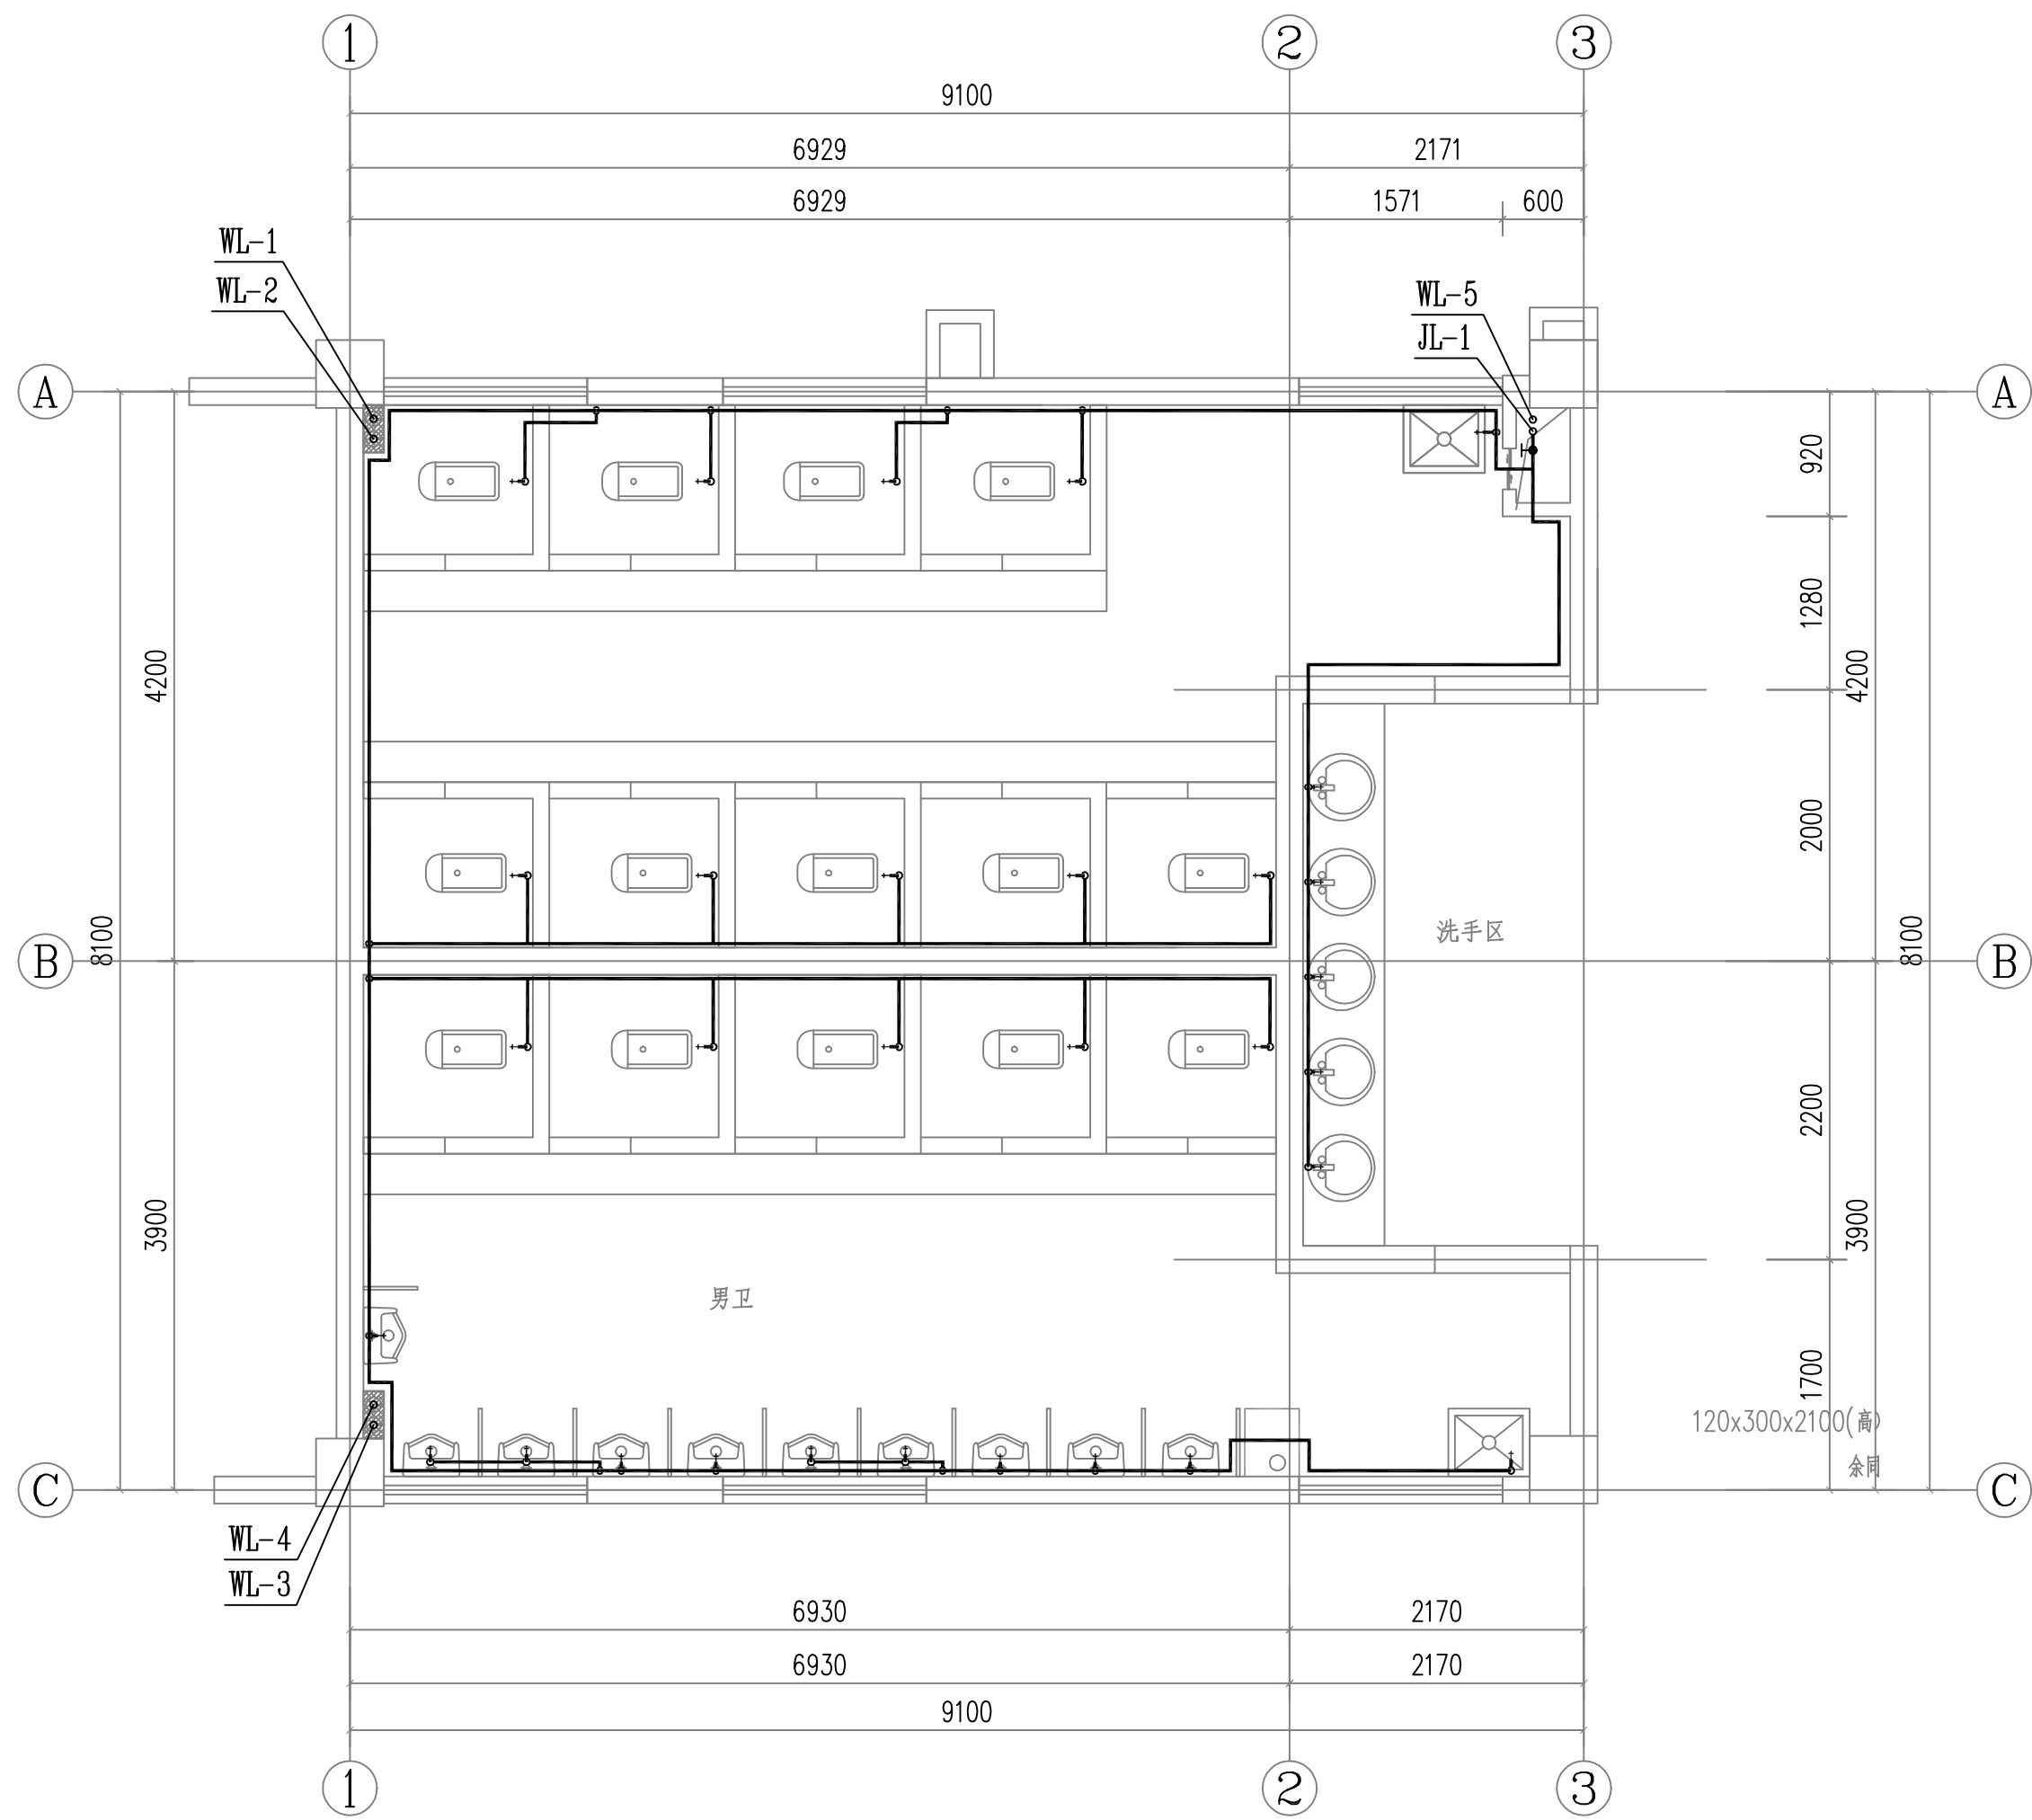


教学楼卫生间改造后给水平面图 1:50

所有给水干管均吊顶内敷设,支管开槽暗敷

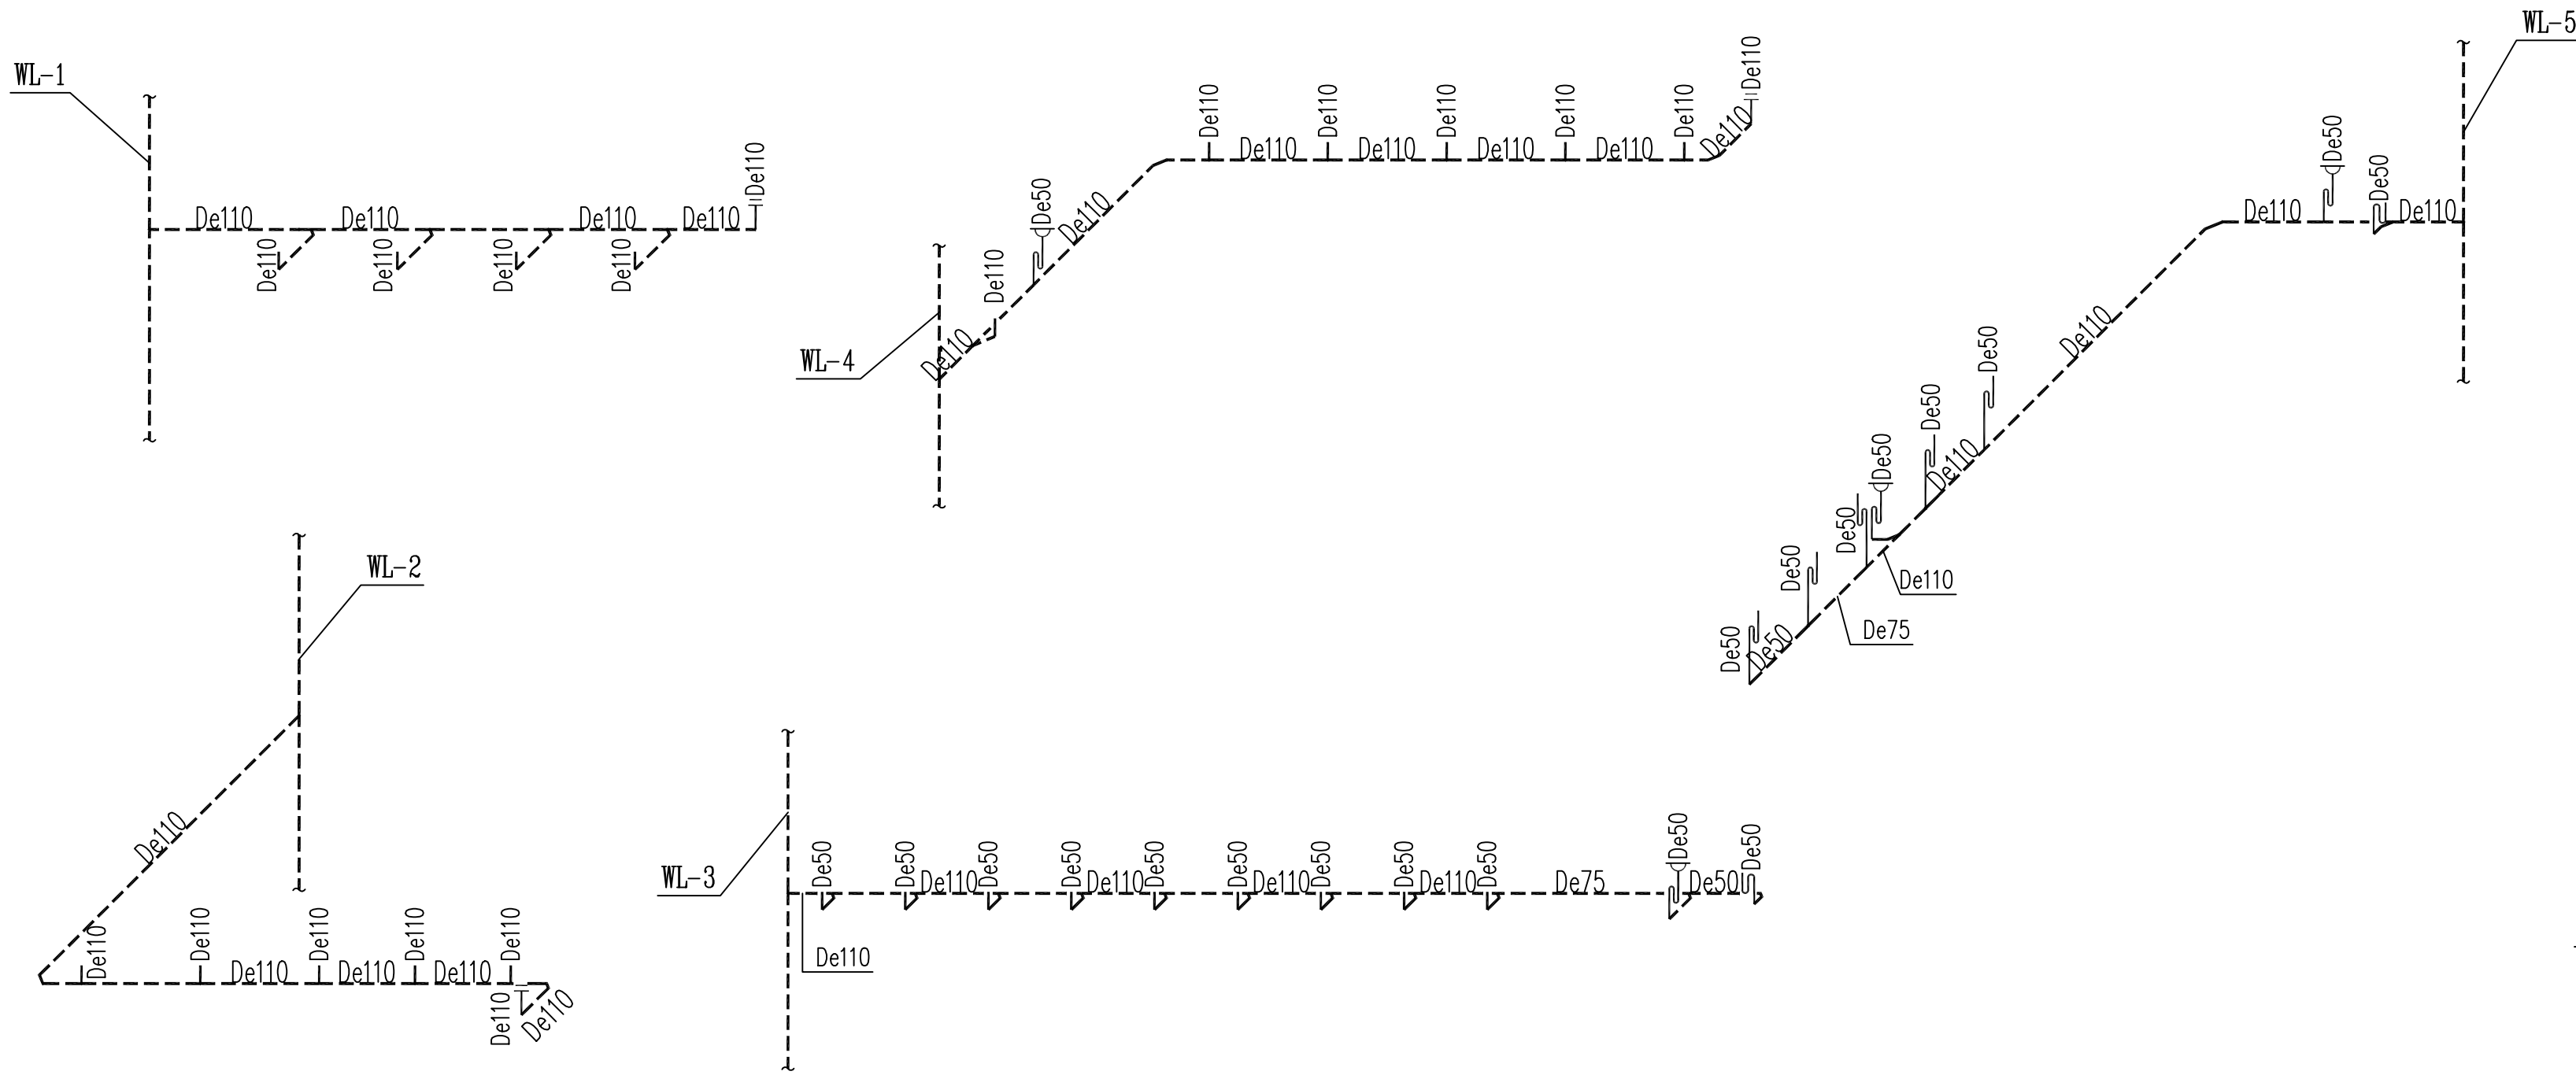

卫生间排水支管

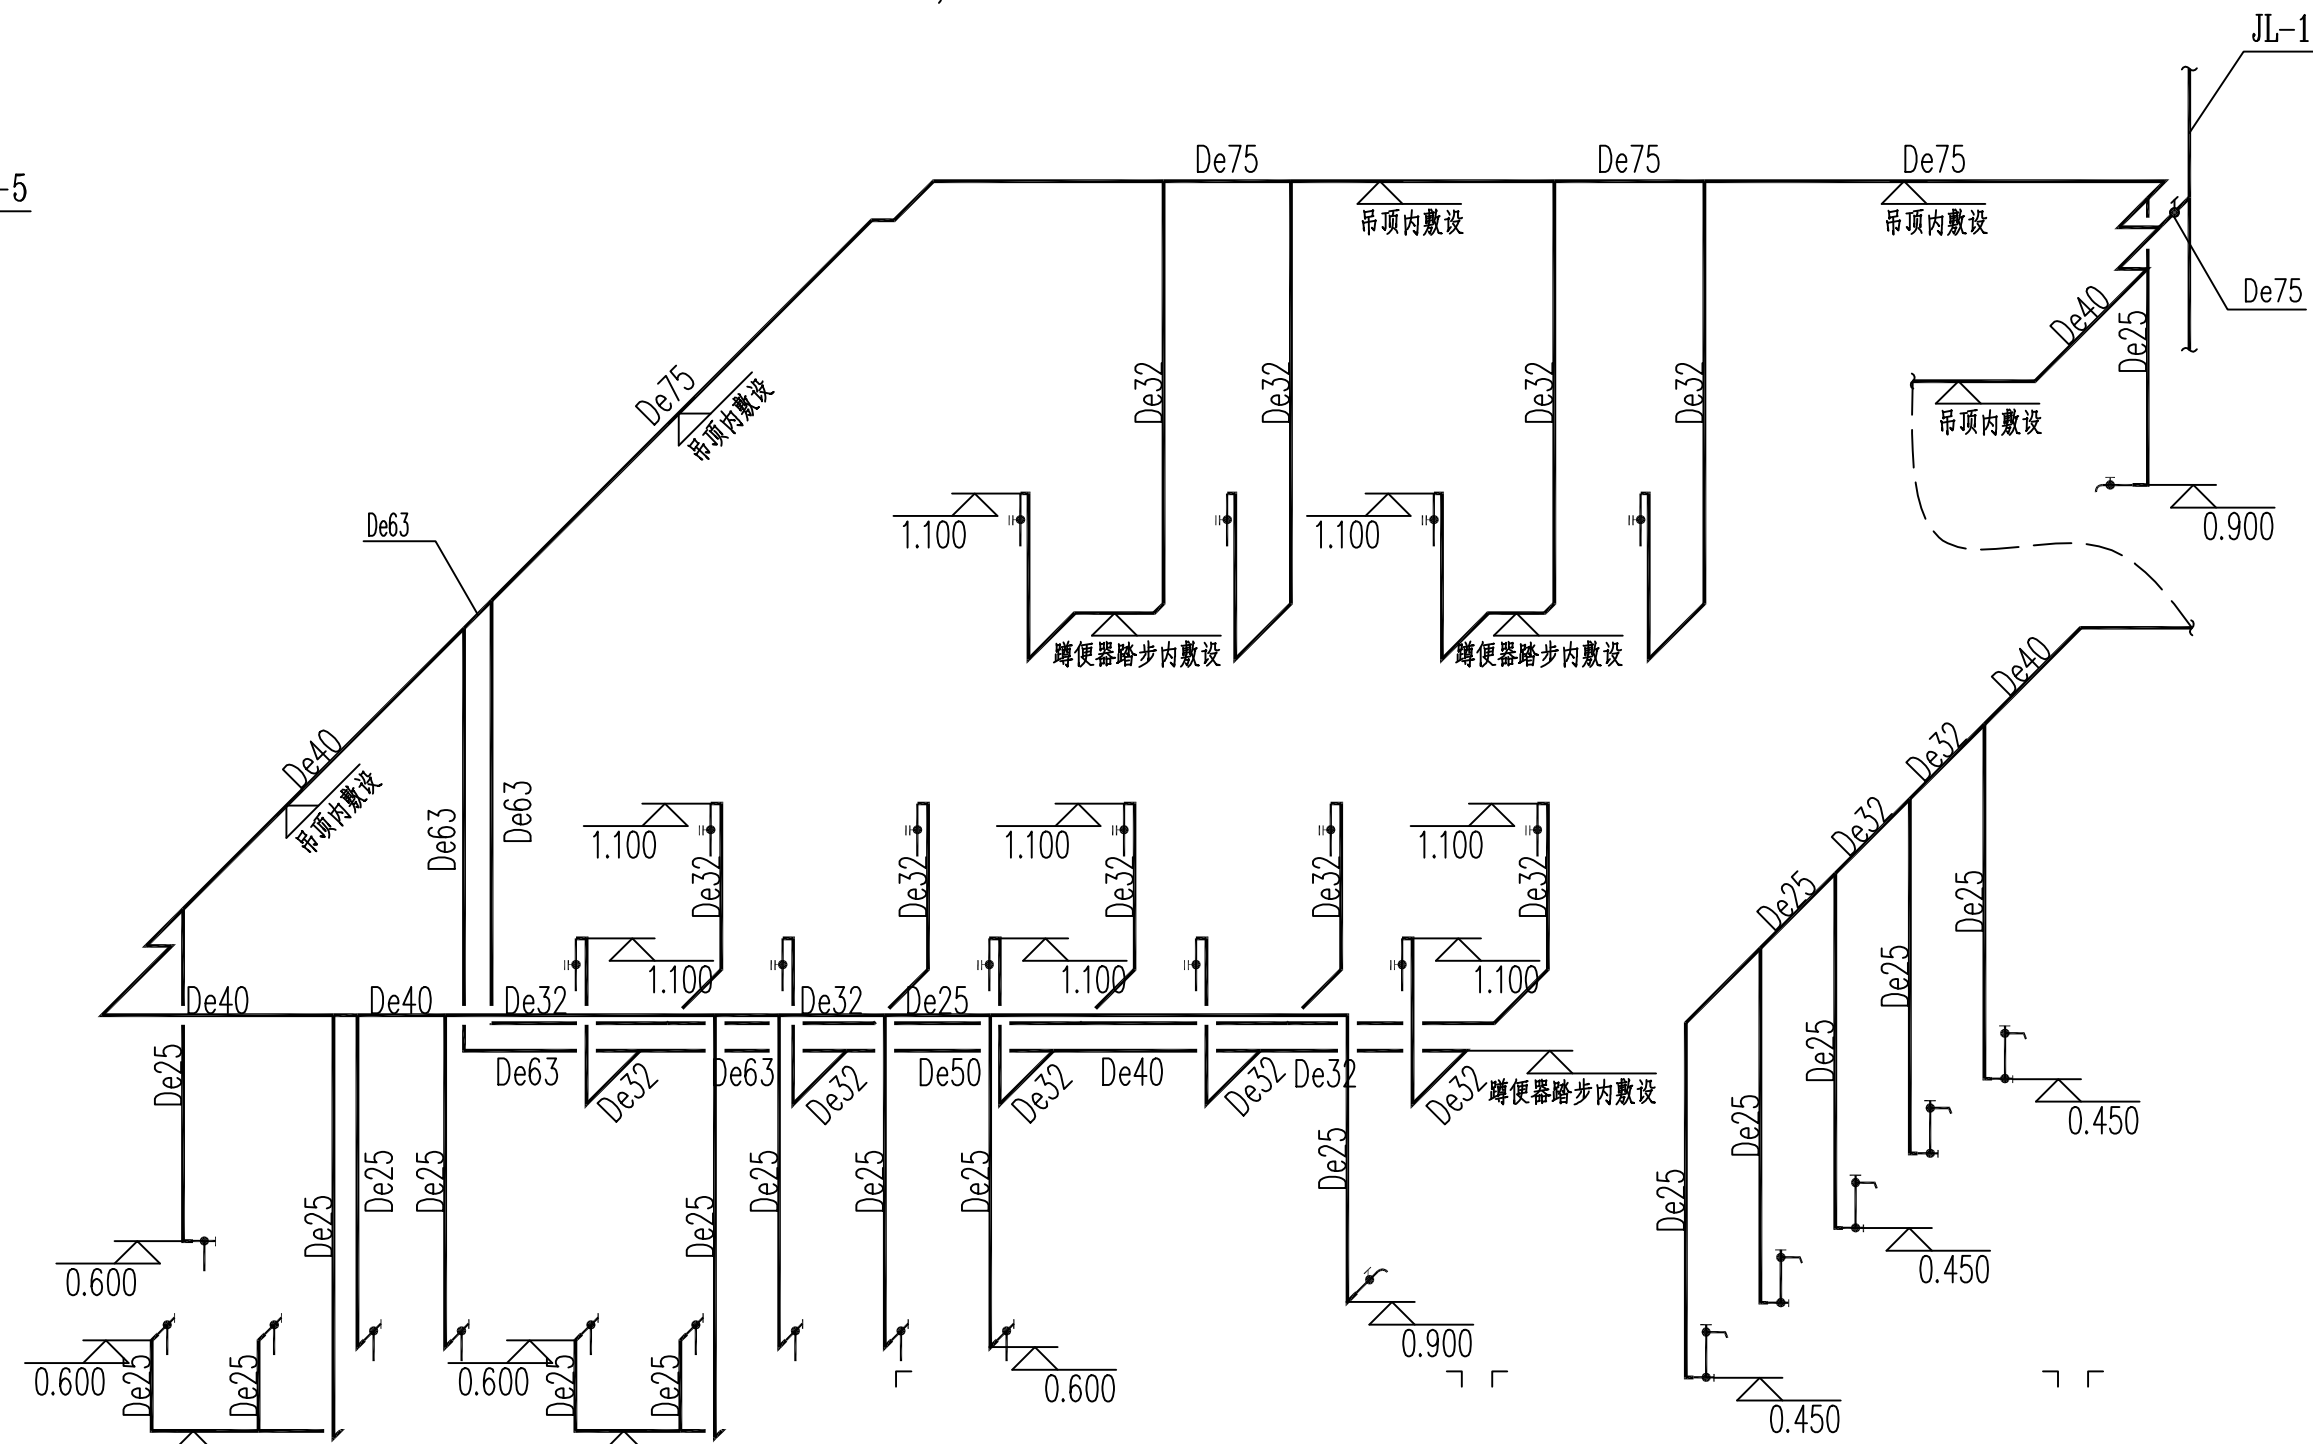

卫生间给水支管

C		业主名称 CLIENT	江苏省如皋第一中等专业学校	图 名 DRAWING TITLE	 南通勘察设计有限公司 NANTONG PROSPECT DESIGN CO., LTD. 设计证书编号 A232060314 (甲级) DESIGN CERTIFICATE No.A232060314 (CLASSA)	批准/日期 APPROVED BY/DATE	陈晓波	2025.03	审核/日期 AUDITED BY/DATE	陈军	2025.03	设计编号 JOB No.	RG2513	出版信息 PUBLICATION INFORMATION
B						项目负责人/日期 PROJECT DIRECTOR/DATE	康强	2025.03	校对/日期 CHECKED BY/DATE	孙建塔	2025.03	专 业 DISCIPLINE	给排水	
A		项目名称 PROJECT	C楼厕所2345层改造			专业负责人/日期 DISCIPLINE DIRECTOR/DATE	陈军	2025.03	设计/日期 DESIGNED BY/DATE	王亚平	2025.03	阶 段 STATUS	施工图设计	
序号 NO.	修改内容 DESCRIPTION	日期 DATE										图 号 DRAWING No.	2	