




陈新全	钟珊霞	华燕萍
陈新全	钟珊霞	华燕萍
给排水	暖通	总图
华燕萍	张莉	祁爱娟
华燕萍	张莉	祁爱娟
建筑	结构	电气

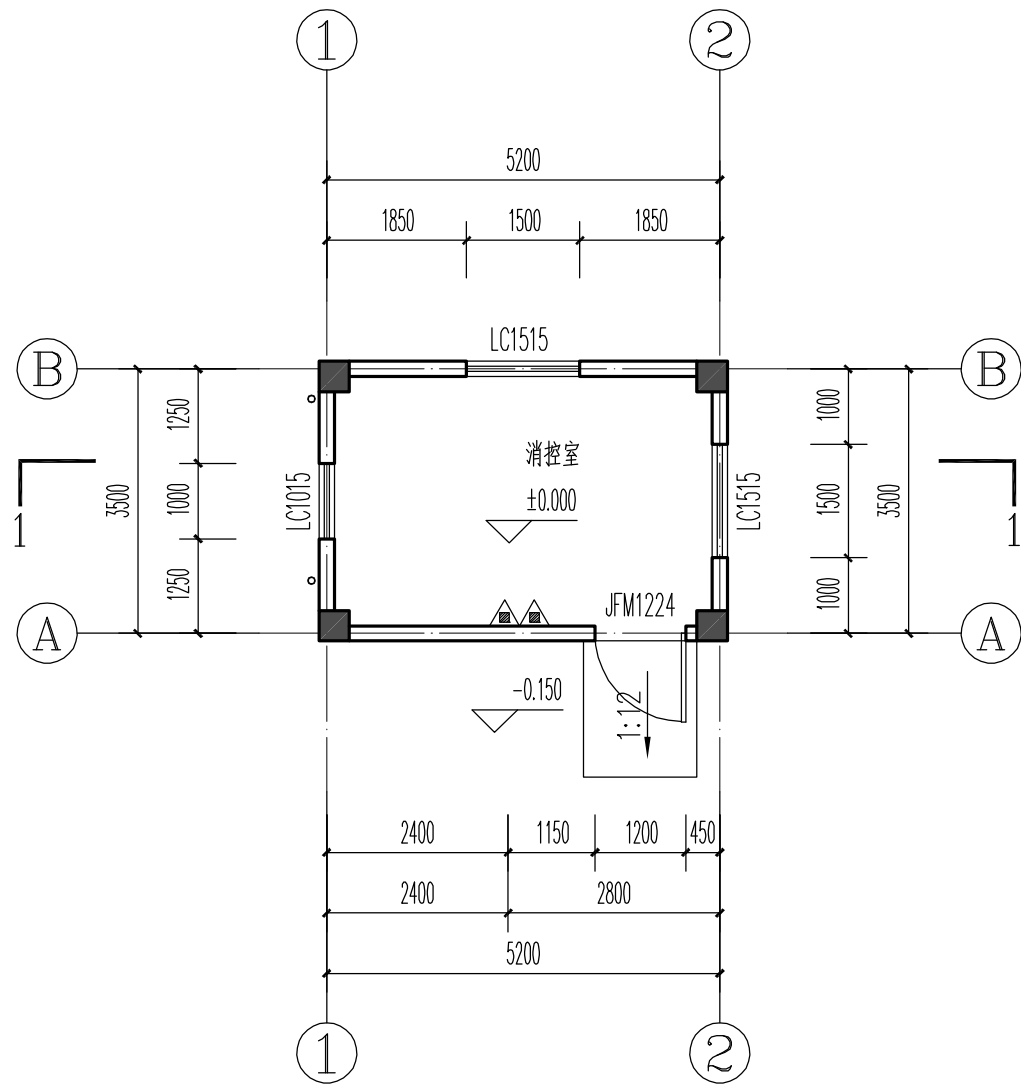


一层平面图 1:100

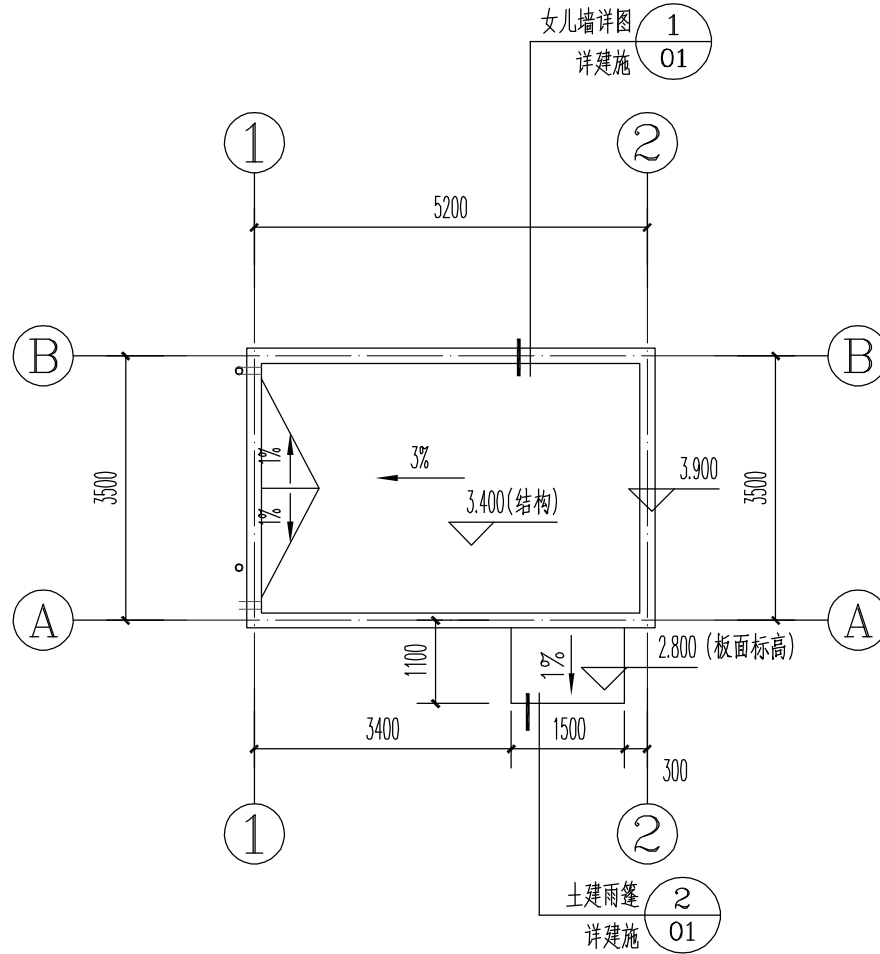


屋顶层平面图 1:100

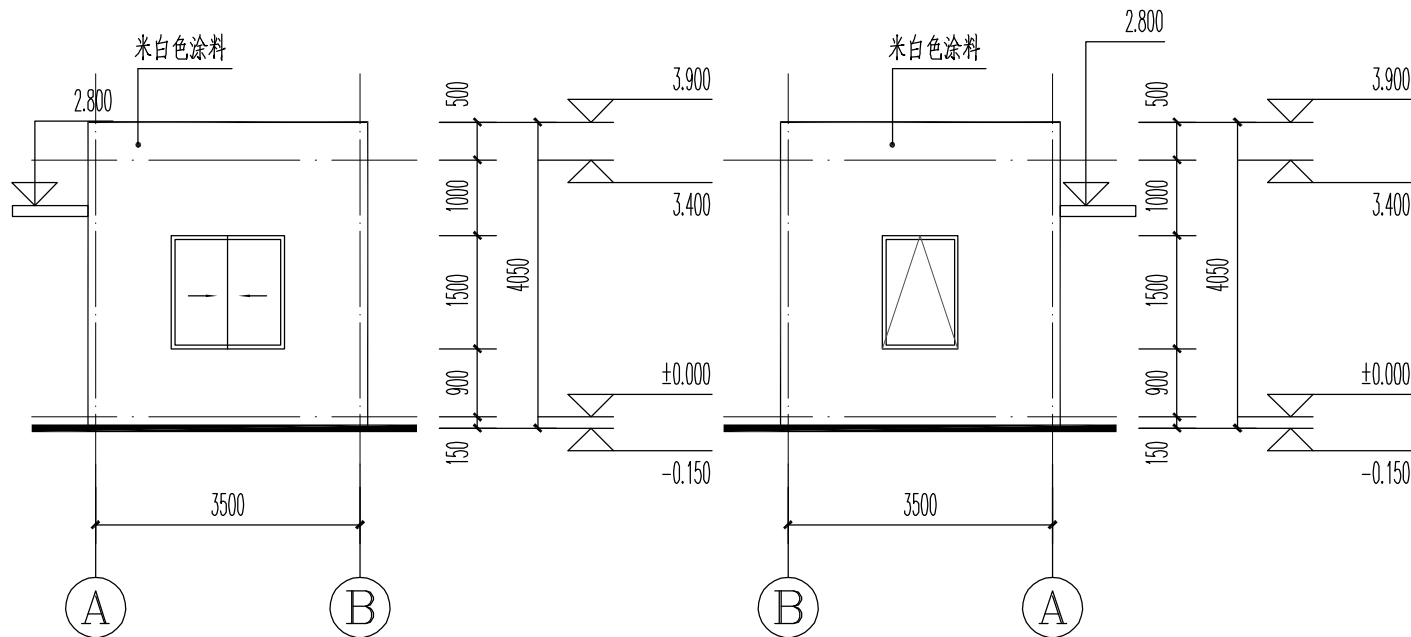


A~B轴立面图 1:100

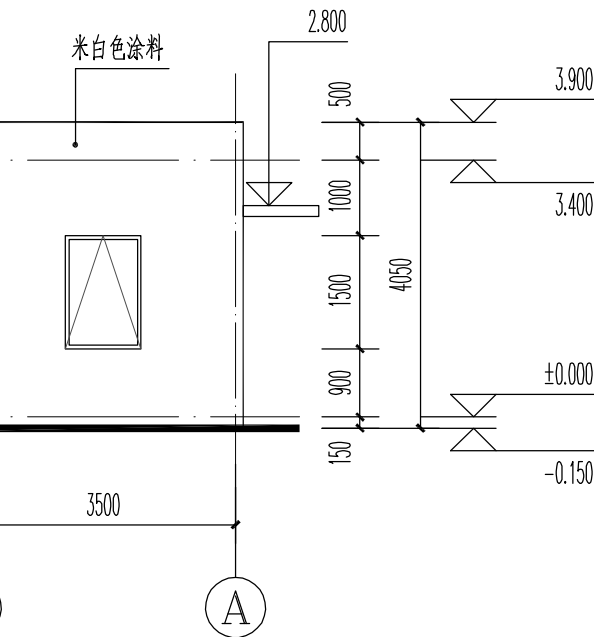


B~A轴立面图 1:100

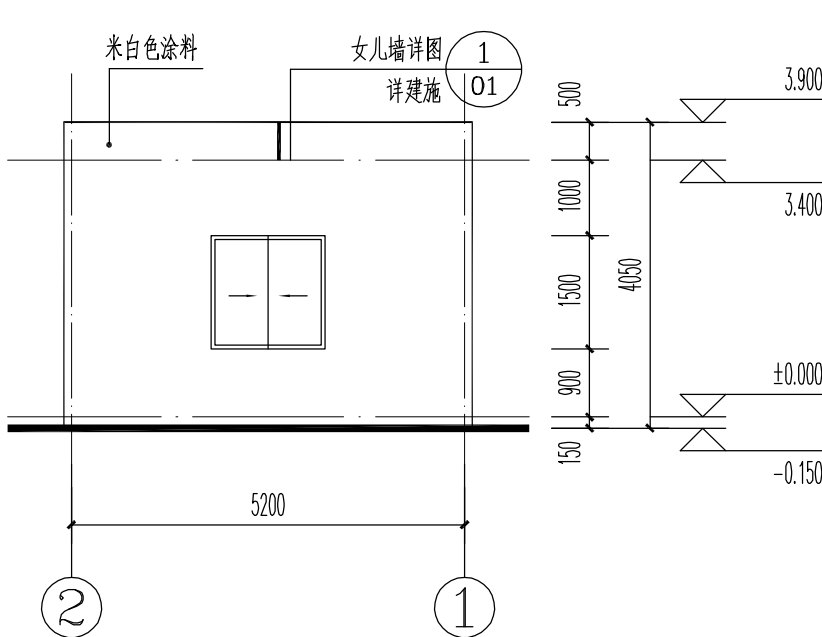


2~1轴立面图 1:100

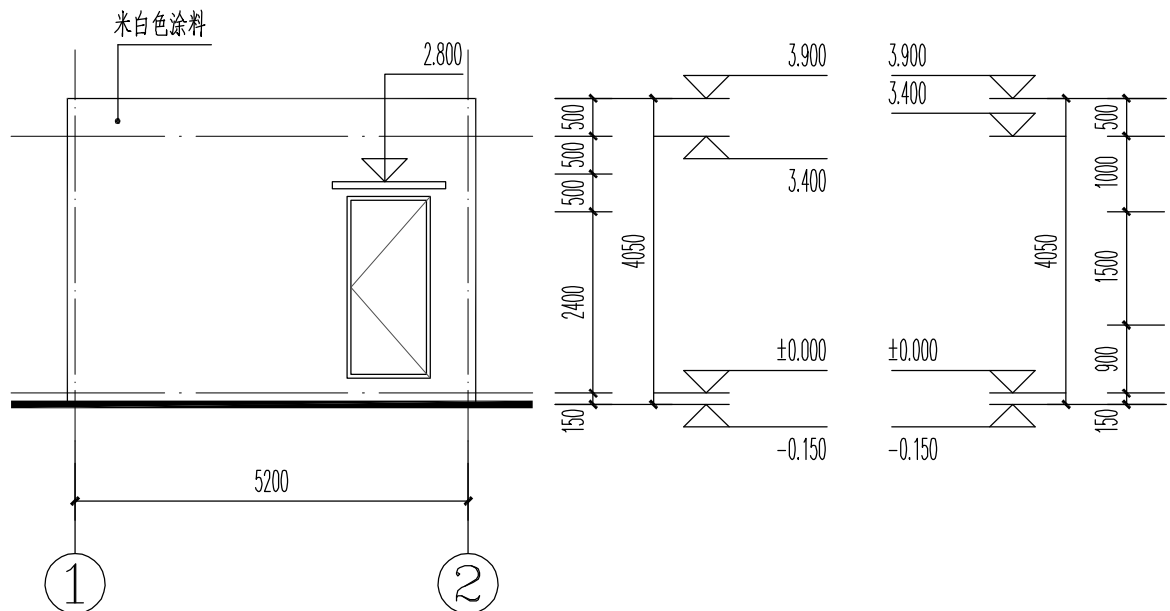

1~2轴立面图 1:100

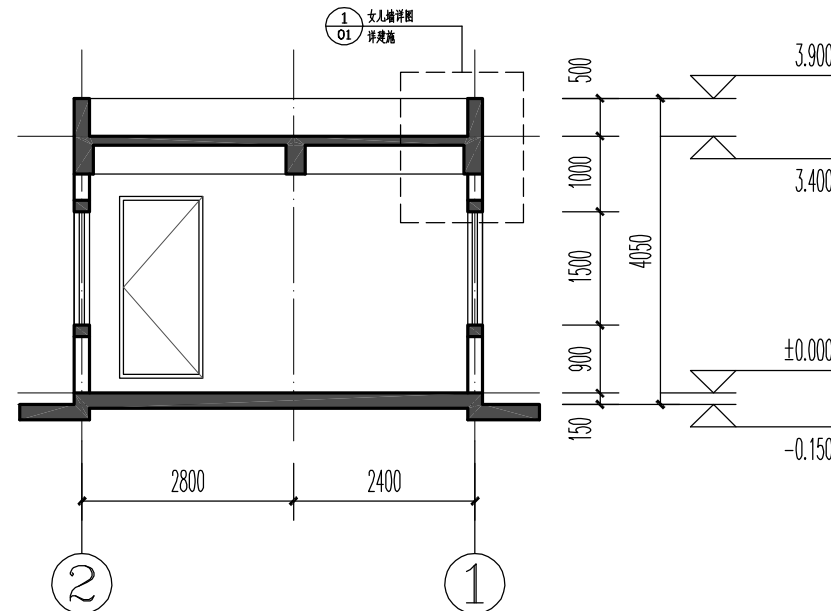

1-1剖面图 1:100

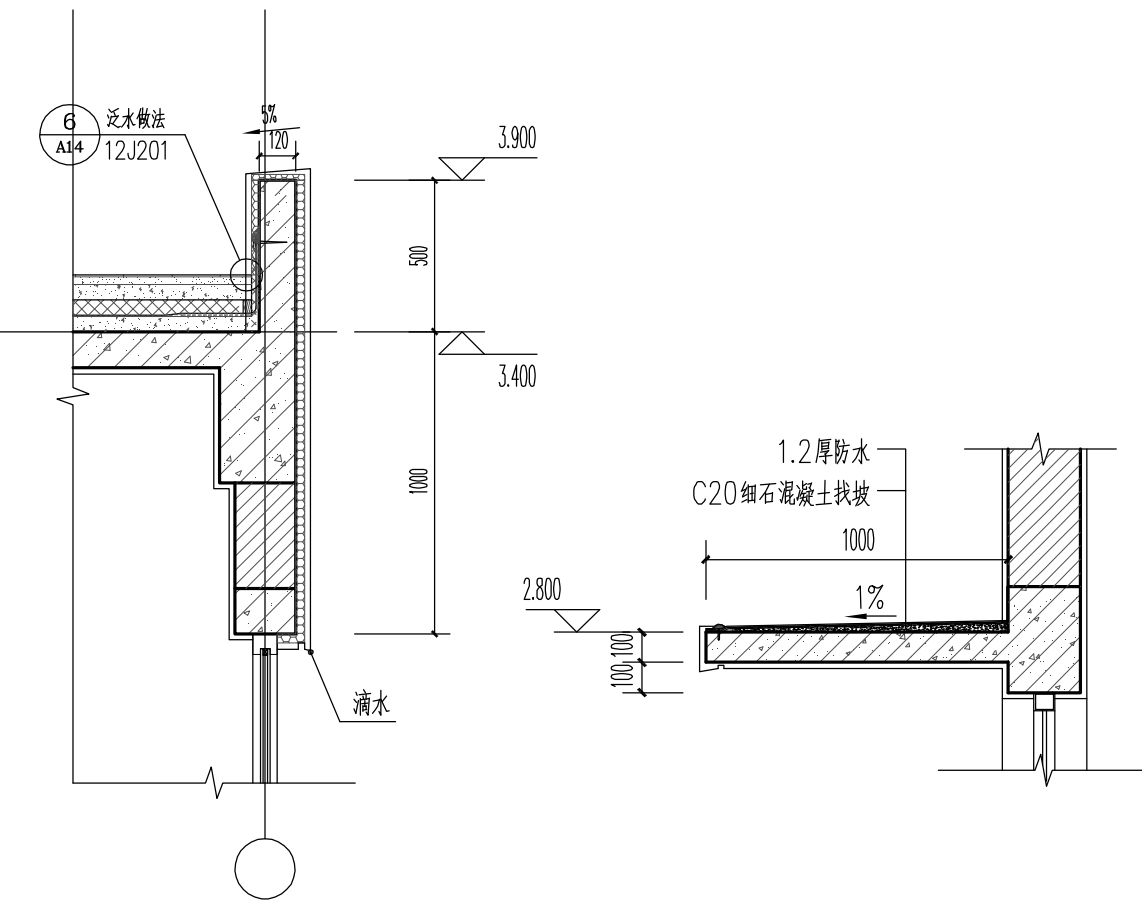


女儿墙节点 1:25

2 土建雨篷 1:25

说明:

- 外墙除注明外均为200,内墙除注明外均为200;外墙轴线距外墙边100,内墙轴线居墙中;楼梯、卫生间未注明尺寸详见楼梯、卫生间详图。
- 本层建筑面积为20.71 平方米,核定面积为 19.98 平方米,保温面积为 0.73 平方米。
- 所有柱的尺寸及定位详见结构。
- 门垛除注明外均为100。
- 。为直径100PVC雨水管,做法详见12J201-2/A19、1/A20。
- 单栓消防柜具体尺寸、柜底离地尺寸详见水施。
- 墙面预留洞口详见水、电、暖施工图。
- 本层所有外门作为消防救援门。

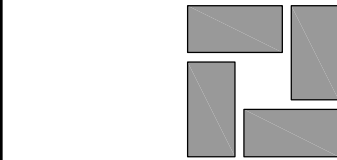

江苏合筑建筑设计股份有限公司
Hezone Design Co. Ltd

建筑行业(建筑工程)甲级: A232060451

附注
NOTES

审定 APPROVED BY	夏昶华	夏昶华
审核 REVIEWED BY	邱晓峰	邱晓峰
项目负责 P. MANAGER	华燕萍	华燕萍
专业负责 D. CHIEF	华燕萍	华燕萍
校对 CHECKED BY	华燕萍	华燕萍
设计 DESIGNED BY	邢言豪	邢言豪
制图 DRAWN BY	邢言豪	邢言豪

建设单位
CLIENT

无锡市新吴区
重点建设项目管理中心

工程名称
PROJECT

新吴区沿塘消防站新建工程

子项名称
SUBPROJECT

门卫

工程编号
PROJECT NO.

22-027-02

图纸名称
TITLE

平面图 立面图 剖面图

设计阶段
PHASE

施工

专业 DISCIPLINE	建筑	图号 DRAWING NO.	01
日期 DATE	2023. 10	版本 VER.	0

中华人民共和国一级注册建筑师
姓名: 华燕萍
注册号: 3206045-008
有效期至: 2025年02月

<执业签章>

<出图盖章>

本图须加盖出图签章, 否则一律无效。

