


一层插座点位布置图

序号	名称	图例	型号及规格	安装方式及高度
1	插座		单相五孔安全型 250V,10A	暗装 H=0.30m
2	卫生间插座		单相五孔防溅安全型 IP54, 250V,10A	暗装 H=0.30m
3	插座(天花)		单相五孔安全型 250V,10A	暗装 顶面
4	插座		单相五孔安全型 250V,10A	暗装 地面
5	网络加电话终端			暗装 H=0.30m
6	网络加电话终端			暗装 地面
7	网络终端(天花)			暗装 顶面
8	周界等电位端子箱		甲方自定	暗装 H=0.50m

注:点位高度以图面标注为准,如图面未标注高度以图例表高度为准。

项目名称	中南院陈嘉庚纪念馆9#内装项目改造	图名	一层插座点位图	图号	图例	日期	日期
					1F-D-01	2024.08	2024.08
					比例	1:100	

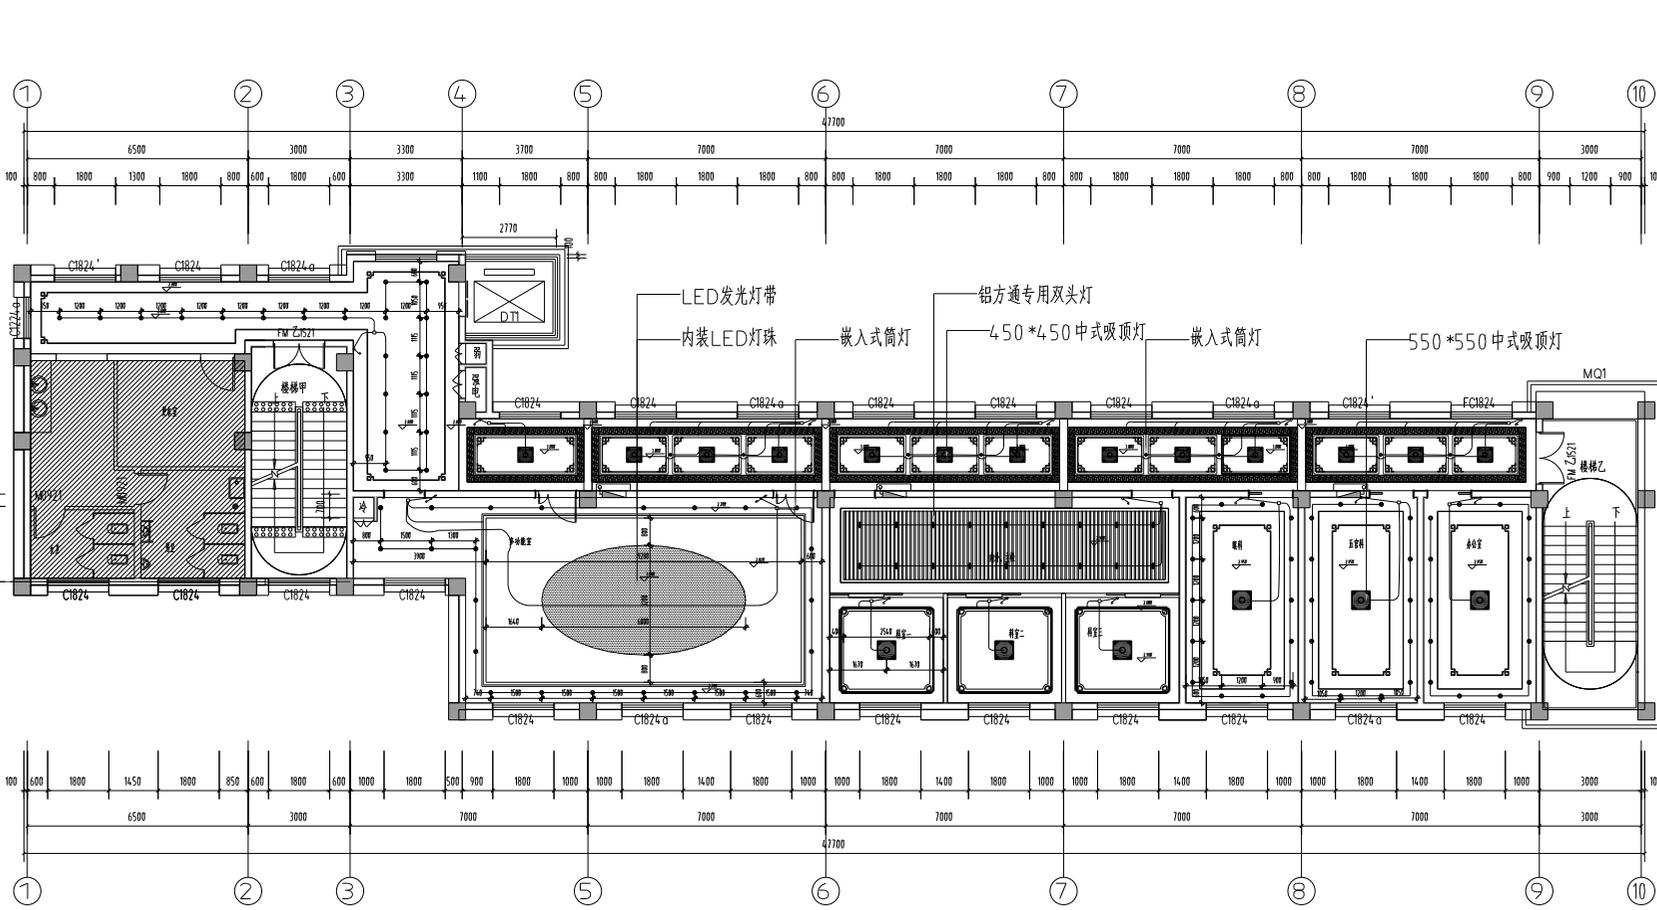

三层顶面灯具定位图


图例:

图例	说明
	LED发光灯带
	内置LED灯珠
	嵌入式筒灯
	铝方通专用双头灯
	450*450中式吸顶灯
	550*550中式吸顶灯
	楼梯
	门
	窗
	配电箱
	火灾报警
	灭火器
	消防栓
	火灾报警铃
	火灾报警控制盘

灯具图例:

灯具图例	说明
	450*450中式吸顶灯
	550*550中式吸顶灯
	嵌入式筒灯
	LED发光灯带
	铝方通专用双头灯

项目名称	中南院医系新建综合楼-9#内装项目改造	图名	三层顶面灯具定位图	图号	3F-P-05	设计	设计
名称		日期	2024.08	比例	1:100	制图	

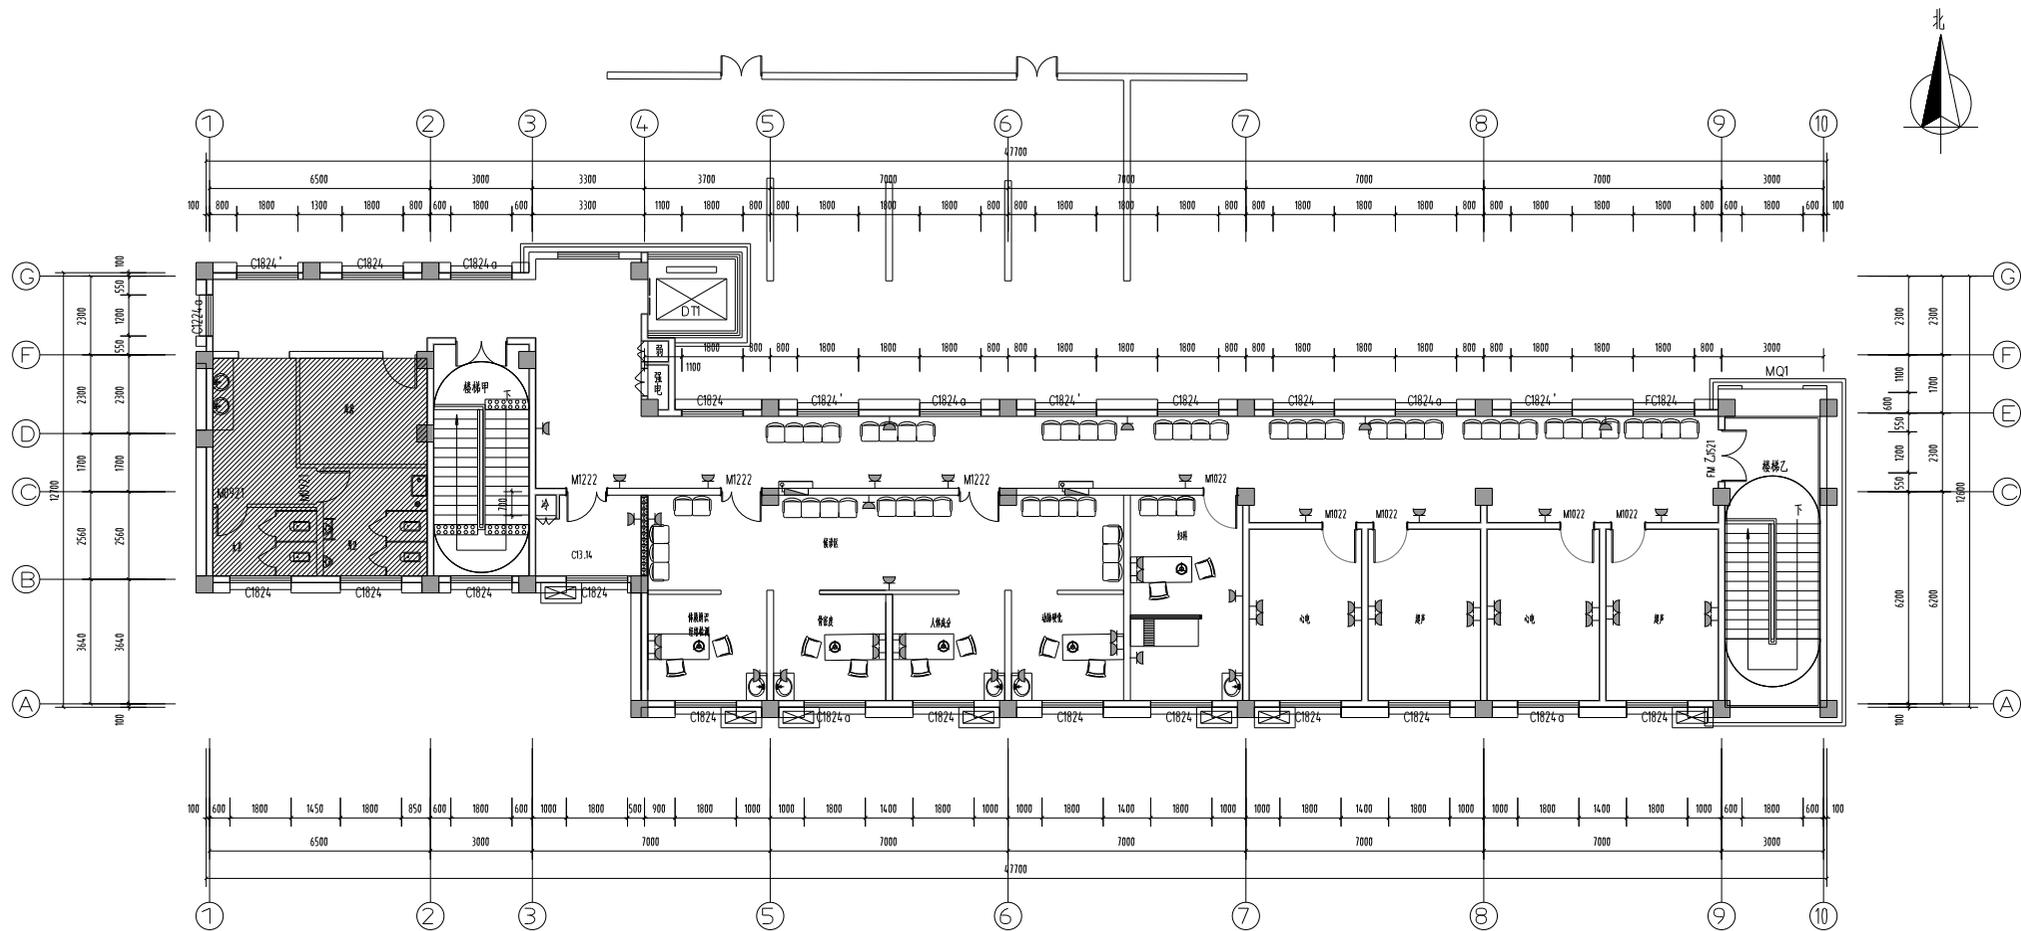

四层插座点位布置图

序号	名称	图例	型号及规格	安装方式及高度
1	插座		单相五孔安全型 250V,10A	暗装 H=0.30m
2	卫生间插座		单相五孔防溅安全型 IP54, 250V,10A	暗装 H=0.30m
3	插座(天花)		单相五孔安全型 250V,10A	暗装 顶面
4	插座		单相五孔安全型 250V,10A	暗装 地面
5	网络加电话终端			暗装 H=0.30m
6	网络加电话终端			暗装 地面
7	网络终端(天花)			暗装 顶面
8	局部等电位端子箱		甲方自定	暗装 H=0.50m

注:点位高度以图面标注为准,如图面未标注高度以图例表高度为准。

项目名称	中医医院新建综合楼-9#内装项目改造	图名	四层插座点位布置图	图号	4.F-D-01	设计	施工	
					日期	2024.08	审核	
					比例	1:100	制图	

