

# 扬州大学工程设计研究院有限公司

## 图纸目录

第 1 页 共 1 页

建设单位		扬州市三元桥小学			设计编号		252005		版次		A													
工程名称		扬州市三元桥小学消防设施改造			专 业		电 气																	
序号	图 号	图 纸 名 称			出图时间	备注	替换新图号	出图时间																
01	电施1/16	电气设计说明			2025.06																			
02	电施2/16	配电系统图			2025.06																			
03	电施3/16	架空层疏散指示、应急照明平面图			2025.06																			
04	电施4/16	一层消防配电平面图			2025.06																			
05	电施5/16	一层消防栓平面图			2025.06																			
06	电施6/16	一层疏散指示平面图			2025.06																			
07	电施7/16	二层疏散指示、消防栓平面图			2025.06																			
08	电施8/16	三层疏散指示、消防栓平面图			2025.06																			
09	电施9/16	四层疏散指示、消防栓平面图			2025.06																			
10	电施10/16	五层疏散指示、消防栓平面图			2025.06																			
11	电施11/16	屋顶层水箱信号平面图			2025.06																			
12	电施12/16	一层应急照明平面图			2025.06																			
13	电施13/16	二层应急照明平面图			2025.06																			
14	电施14/16	三层应急照明平面图			2025.06																			
15	电施15/16	四层应急照明平面图			2025.06																			
16	电施16/16	五层应急照明平面图			2025.06																			
<table border="1" style="margin: auto;"> <tr><td colspan="2">江苏省工程勘察设计出图专用章</td></tr> <tr><td colspan="2">扬州大学工程设计研究院有限公司</td></tr> <tr><td>资质证书</td><td>A132000222</td></tr> <tr><td>编 号</td><td>B232000229</td></tr> <tr><td colspan="2">江苏省住房和城乡建设厅监制(K)</td></tr> <tr><td colspan="2">有效期至二〇二六年五月一日</td></tr> </table>													江苏省工程勘察设计出图专用章		扬州大学工程设计研究院有限公司		资质证书	A132000222	编 号	B232000229	江苏省住房和城乡建设厅监制(K)		有效期至二〇二六年五月一日	
江苏省工程勘察设计出图专用章																								
扬州大学工程设计研究院有限公司																								
资质证书	A132000222																							
编 号	B232000229																							
江苏省住房和城乡建设厅监制(K)																								
有效期至二〇二六年五月一日																								
签名	设计		审核		审定		项目负责人		批准															

# 扬州大学工程设计研究院有限公司


## 图纸目录

第 1 页 共 1 页


建设单位		扬州市三元桥小学			设计编号		252005		版次		A												
工程名称		扬州市三元桥小学消防设施改造			专 业		电 气																
序号	图 号	图 纸 名 称			出图时间	备注	替换新图号	出图时间															
01	电施1/16	电气设计说明			2025.06																		
02	电施2/16	配电系统图			2025.06																		
03	电施3/16	架空层疏散指示、应急照明平面图			2025.06																		
04	电施4/16	一层消防配电平面图			2025.06																		
05	电施5/16	一层消防栓平面图			2025.06																		
06	电施6/16	一层疏散指示平面图			2025.06																		
07	电施7/16	二层疏散指示、消防栓平面图			2025.06																		
08	电施8/16	三层疏散指示、消防栓平面图			2025.06																		
09	电施9/16	四层疏散指示、消防栓平面图			2025.06																		
10	电施10/16	五层疏散指示、消防栓平面图			2025.06																		
11	电施11/16	屋顶层水箱信号平面图			2025.06																		
12	电施12/16	一层应急照明平面图			2025.06																		
13	电施13/16	二层应急照明平面图			2025.06																		
14	电施14/16	三层应急照明平面图			2025.06																		
15	电施15/16	四层应急照明平面图			2025.06																		
16	电施16/16	五层应急照明平面图			2025.06																		
<table border="1" style="margin: auto;"> <tr><td colspan="2">江苏省工程勘察设计出图专用章</td></tr> <tr><td colspan="2">扬州大学工程设计研究院有限公司</td></tr> <tr><td>资质证书</td><td>A132000222</td></tr> <tr><td>编 号</td><td>B232000229</td></tr> <tr><td colspan="2">江苏省住房和城乡建设厅监制(K)</td></tr> <tr><td colspan="2">有效期至二〇二六年五月一日</td></tr> </table>												江苏省工程勘察设计出图专用章		扬州大学工程设计研究院有限公司		资质证书	A132000222	编 号	B232000229	江苏省住房和城乡建设厅监制(K)		有效期至二〇二六年五月一日	
江苏省工程勘察设计出图专用章																							
扬州大学工程设计研究院有限公司																							
资质证书	A132000222																						
编 号	B232000229																						
江苏省住房和城乡建设厅监制(K)																							
有效期至二〇二六年五月一日																							
签名	设计		审核		审定		项目负责人		批准														





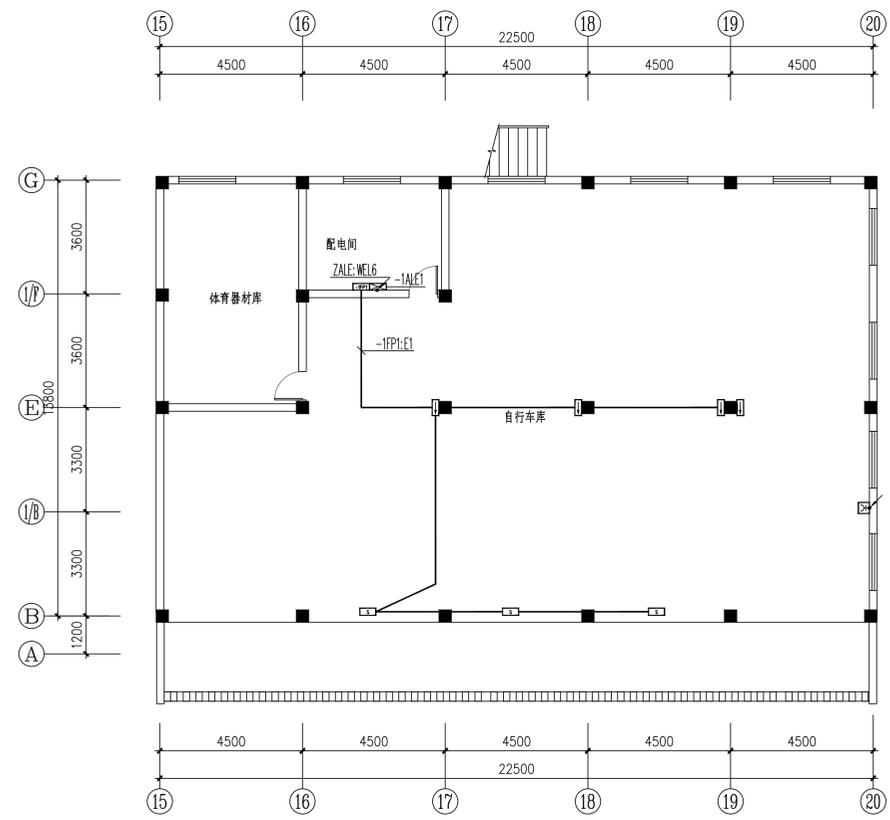

架空层疏散指示平面图 1:100

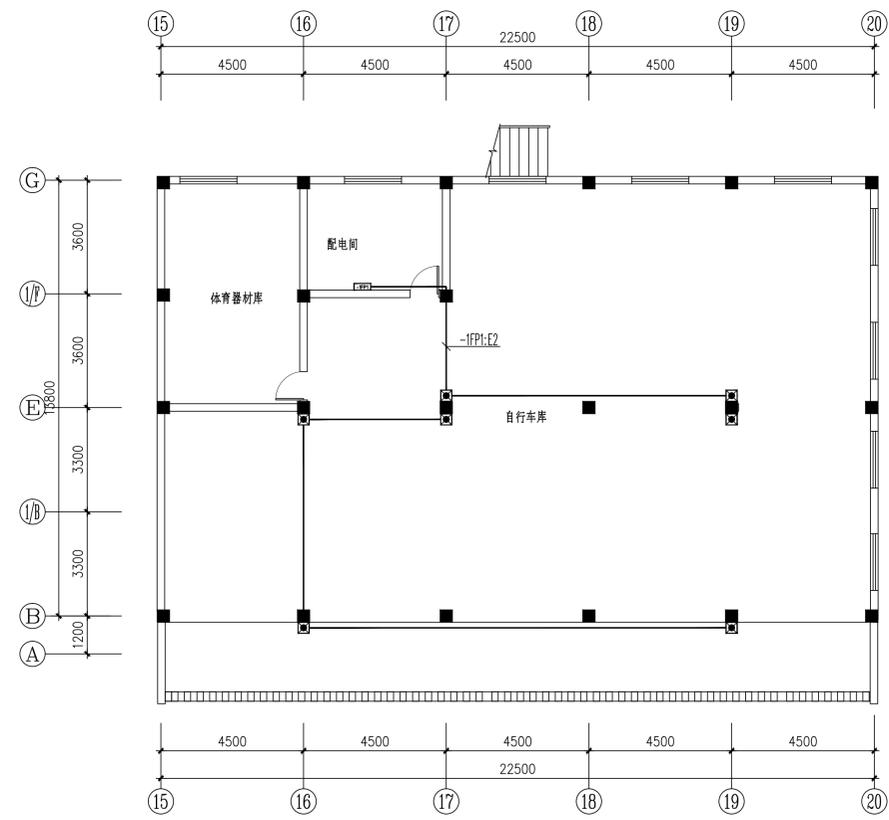

架空层应急照明平面图 1:100

备注栏

扬州大学工程设计研究院有限公司  
ENGINEERING DESIGN & RESEARCH INSTITUTE CO.,LTD.  
OF YANGZHOU UNIVERSITY  
工程设计证书编号: A132000222 (甲级)

合作设计单位

建设单位

扬州市三元桥小学

工程名称

扬州市三元桥小学消防设施改造

图纸名称

架空层疏散指示、应急照明平面图

设计阶段	施工图	版次	A
职责	姓名	签名	日期
批准	帅华国	帅华国	
审定	李新兵	李新兵	
审核	李新兵	李新兵	
项目负责人	崔秀川	崔秀川	
专业负责	李新兵	李新兵	
校对	王仁余	王仁余	
设计	李扬	李扬	
制图	李扬	李扬	


会签栏

建筑	电气
结构	暖通
给排水	工艺

盖章栏

注: 1. 请建设单位报送当地审图办等相关部门  
2. 未加盖我公司出图专用章其设计图无效

专业	电气	设计编号	252005
日期	2025.06	图纸编号	电施3/16

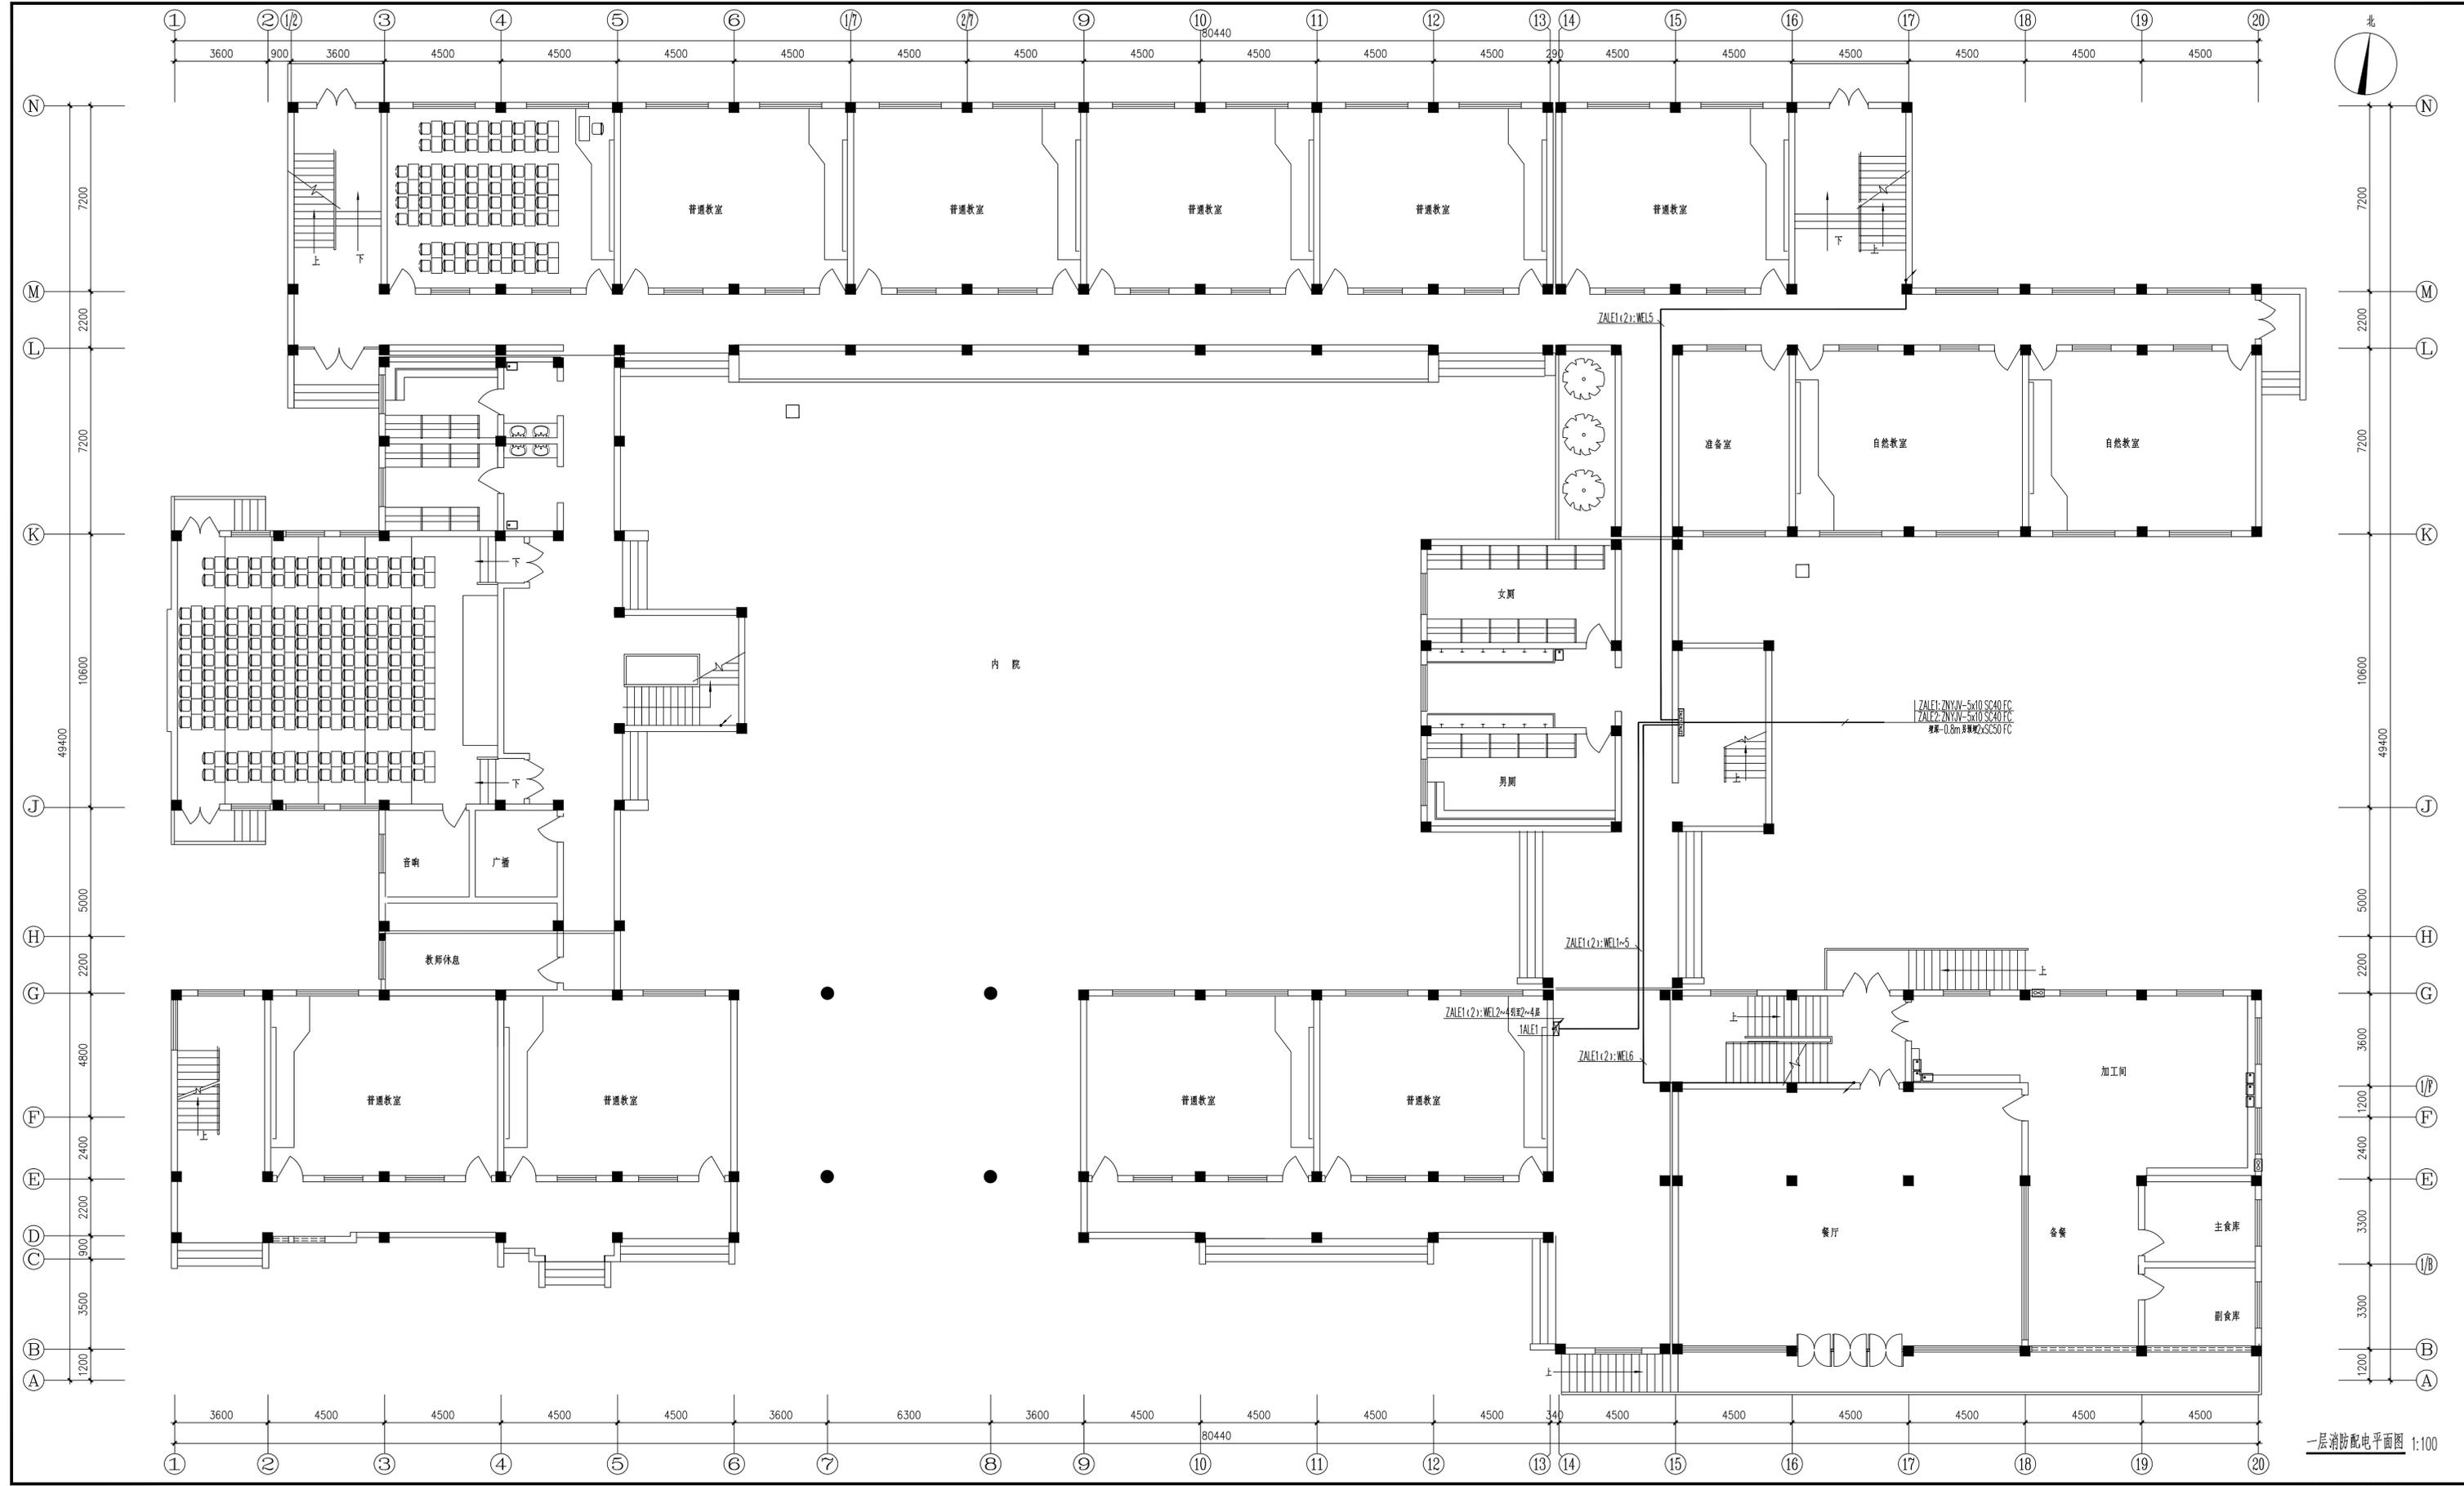

一层消防配电平面图 1:100

备注栏

扬州大学工程设计研究院有限公司  
ENGINEERING DESIGN & RESEARCH INSTITUTE CO., LTD.  
OF YANGZHOU UNIVERSITY  
工程设计证书编号: A132000222 (甲级)

合作设计单位

建设单位  
扬州市三元桥小学

工程名称  
扬州市三元桥小学消防改造

图纸名称  
一层消防配电平面图

设计阶段	施工图	版次	A
职责	姓名	签名	日期
批准	帅华国	帅华国	
审定	李新兵	李新兵	
审核	李新兵	李新兵	
项目负责	崔秀川	崔秀川	
专业负责	李新兵	李新兵	
校对	王仁余	王仁余	
设计	李扬	李扬	
制图	李扬	李扬	

会签栏


专业	姓名	日期
建筑		
电气		
结构		
给排水		
暖通		
工艺		

盖章栏

注: 1. 请建设单位报送当地审图办等相关部门  
2. 未加盖我公司出图专用章其设计图无效


专业	电气	设计编号	252005
日期	2025.06	图纸编号	电施4/16

地址: 江苏省扬州市扬州大学江阳路南校区 电话: 0514-87637185 87361573 传真: 0514-87361573

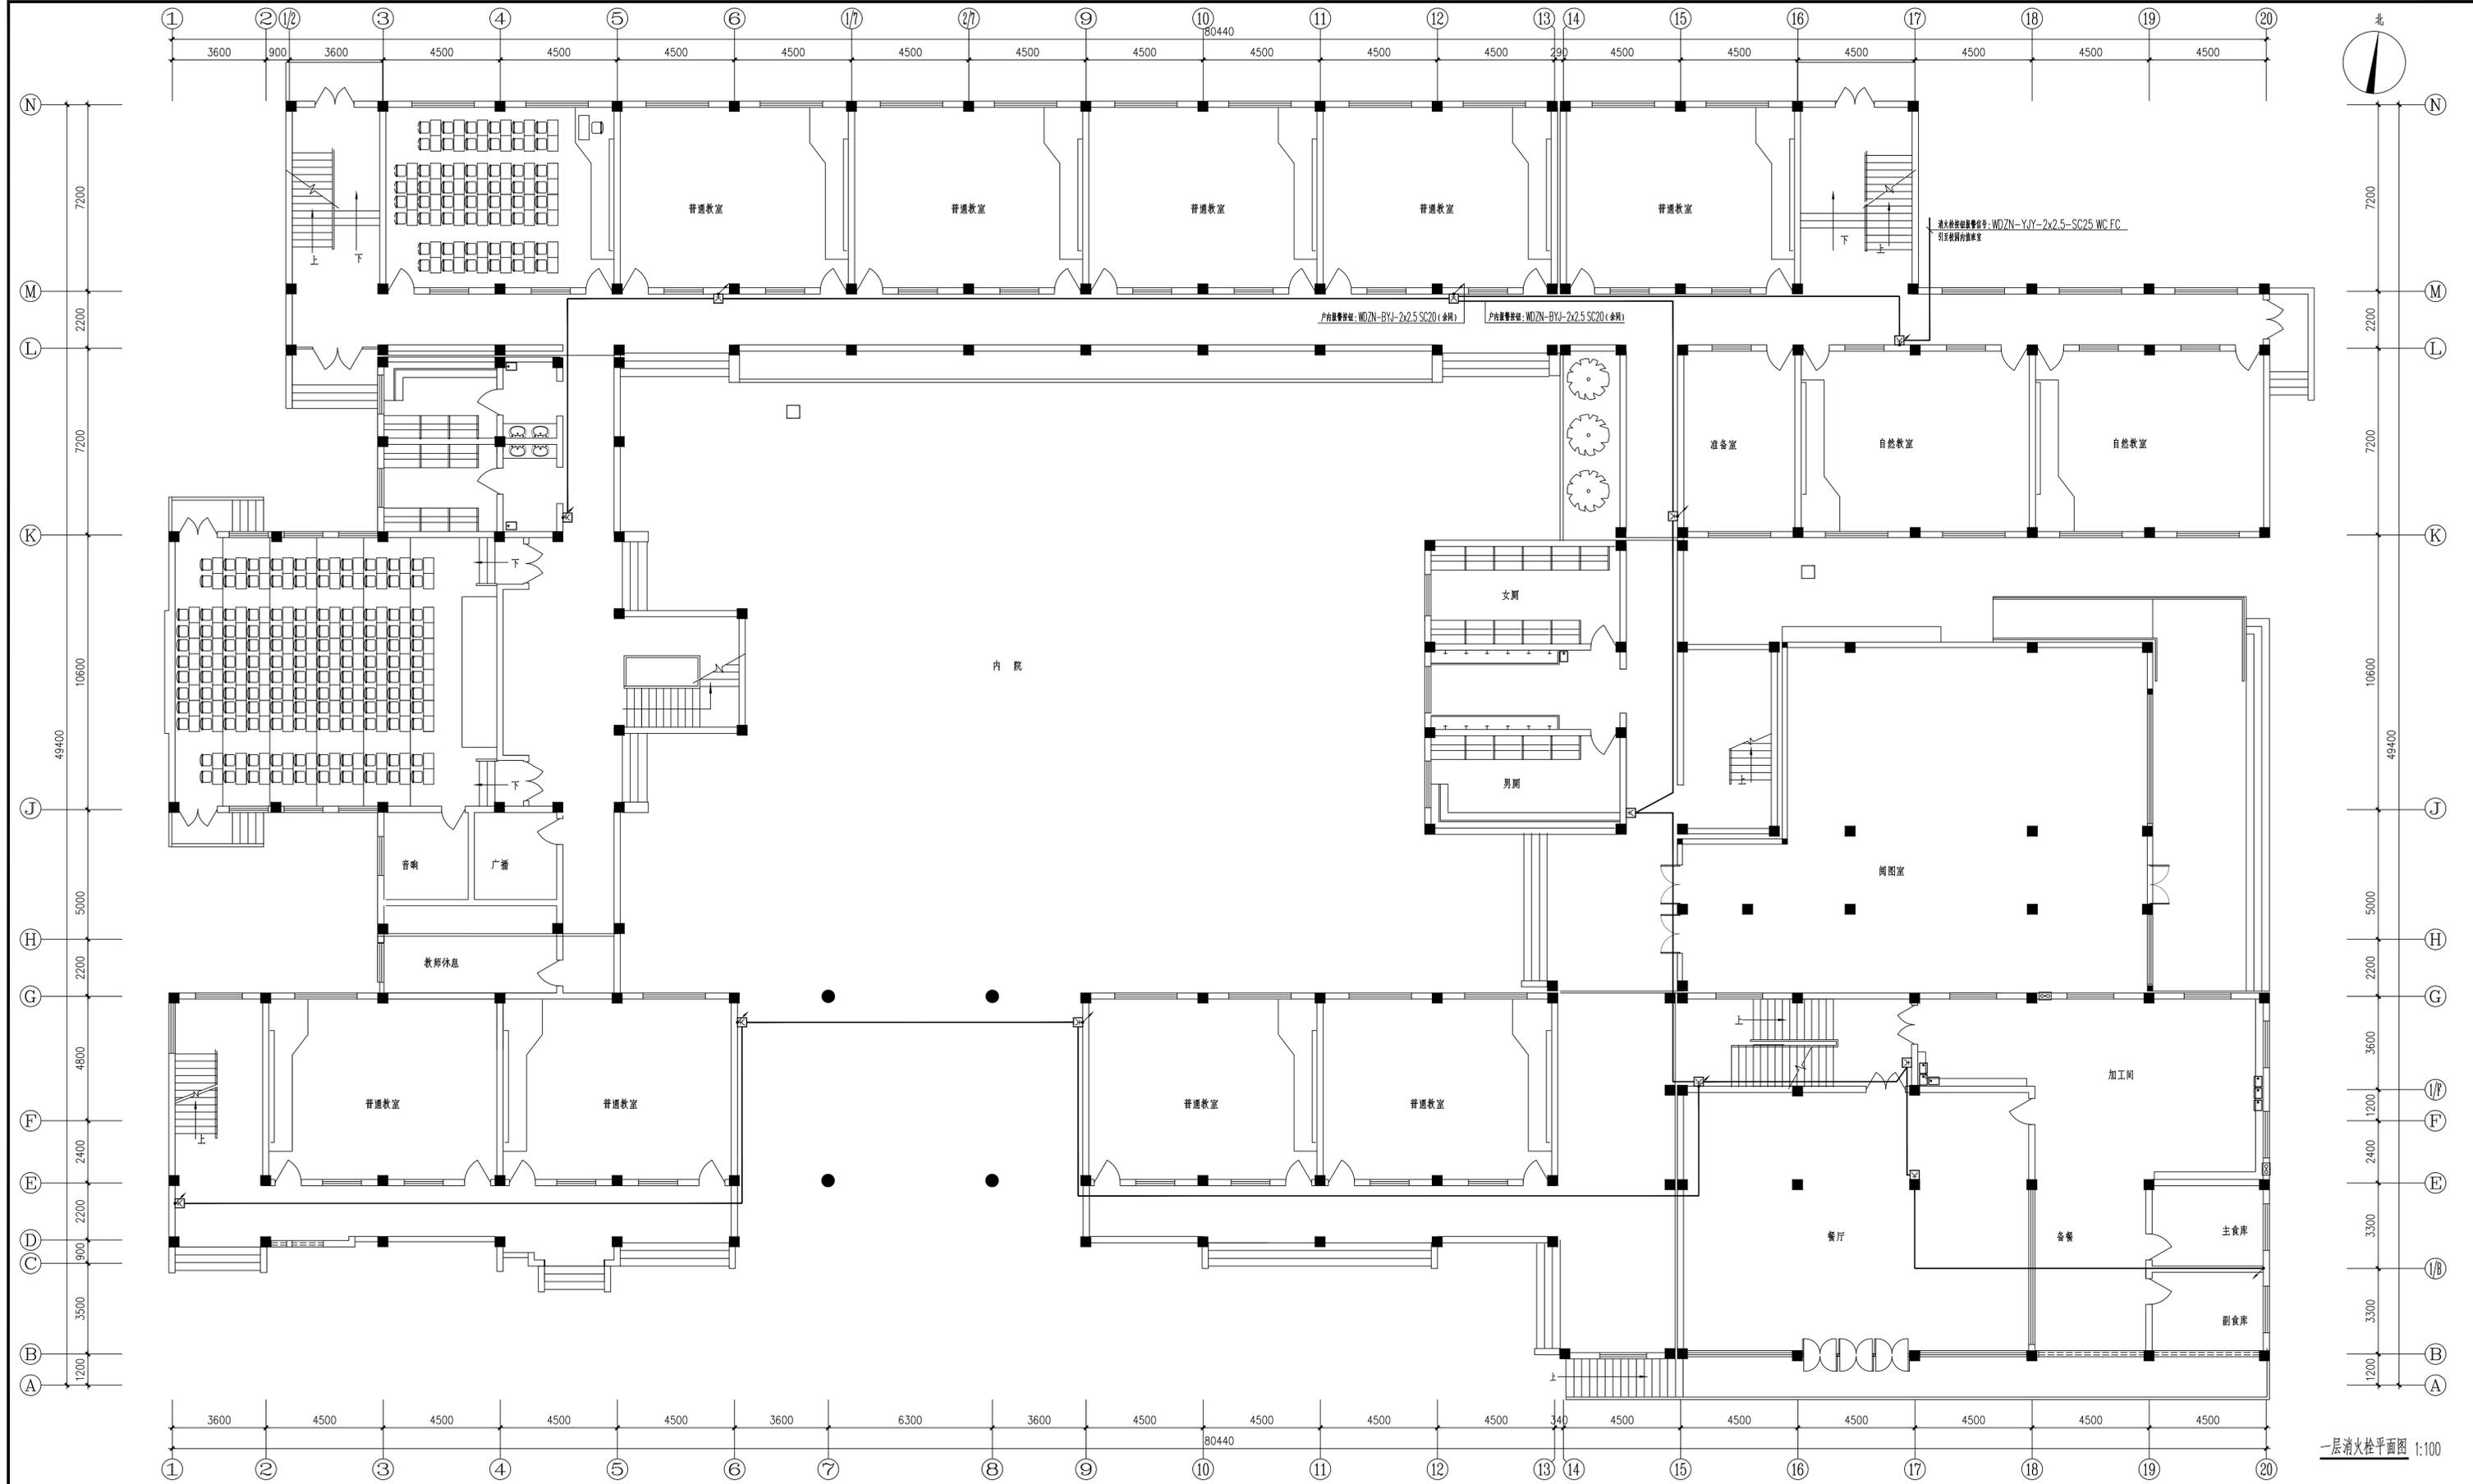

一层消火栓平面图 1:100

备注栏			
扬州大学工程设计研究院有限公司 ENGINEERING DESIGN & RESEARCH INSTITUTE CO., LTD. OF YANGZHOU UNIVERSITY 工程设计证书编号: A132000222 (甲级)			
合作设计单位			
建设单位 扬州市三元桥小学			
工程名称 扬州市三元桥小学消防设施改造			
图纸名称 一层消火栓平面图			
设计阶段	施工图	版次	A
职责	姓名	签名	日期
批准	帅华国	<i>帅华国</i>	
审定	李新兵	<i>李新兵</i>	
审核	李新兵	<i>李新兵</i>	
项目负责	崔秀川	<i>崔秀川</i>	
专业负责	李新兵	<i>李新兵</i>	
校对	王仁余	<i>王仁余</i>	
设计	李扬	<i>李扬</i>	
制图	李扬	<i>李扬</i>	
会签栏			
建筑	电气		
结构	暖通		
给排水	工艺		
盖章栏			
注: 1. 请建设单位报送当地审图办等相关部门 2. 未加盖我公司出图专用章其设计图无效			
专业	电气	设计编号	252005
日期	2025.06	图纸编号	电施5/16

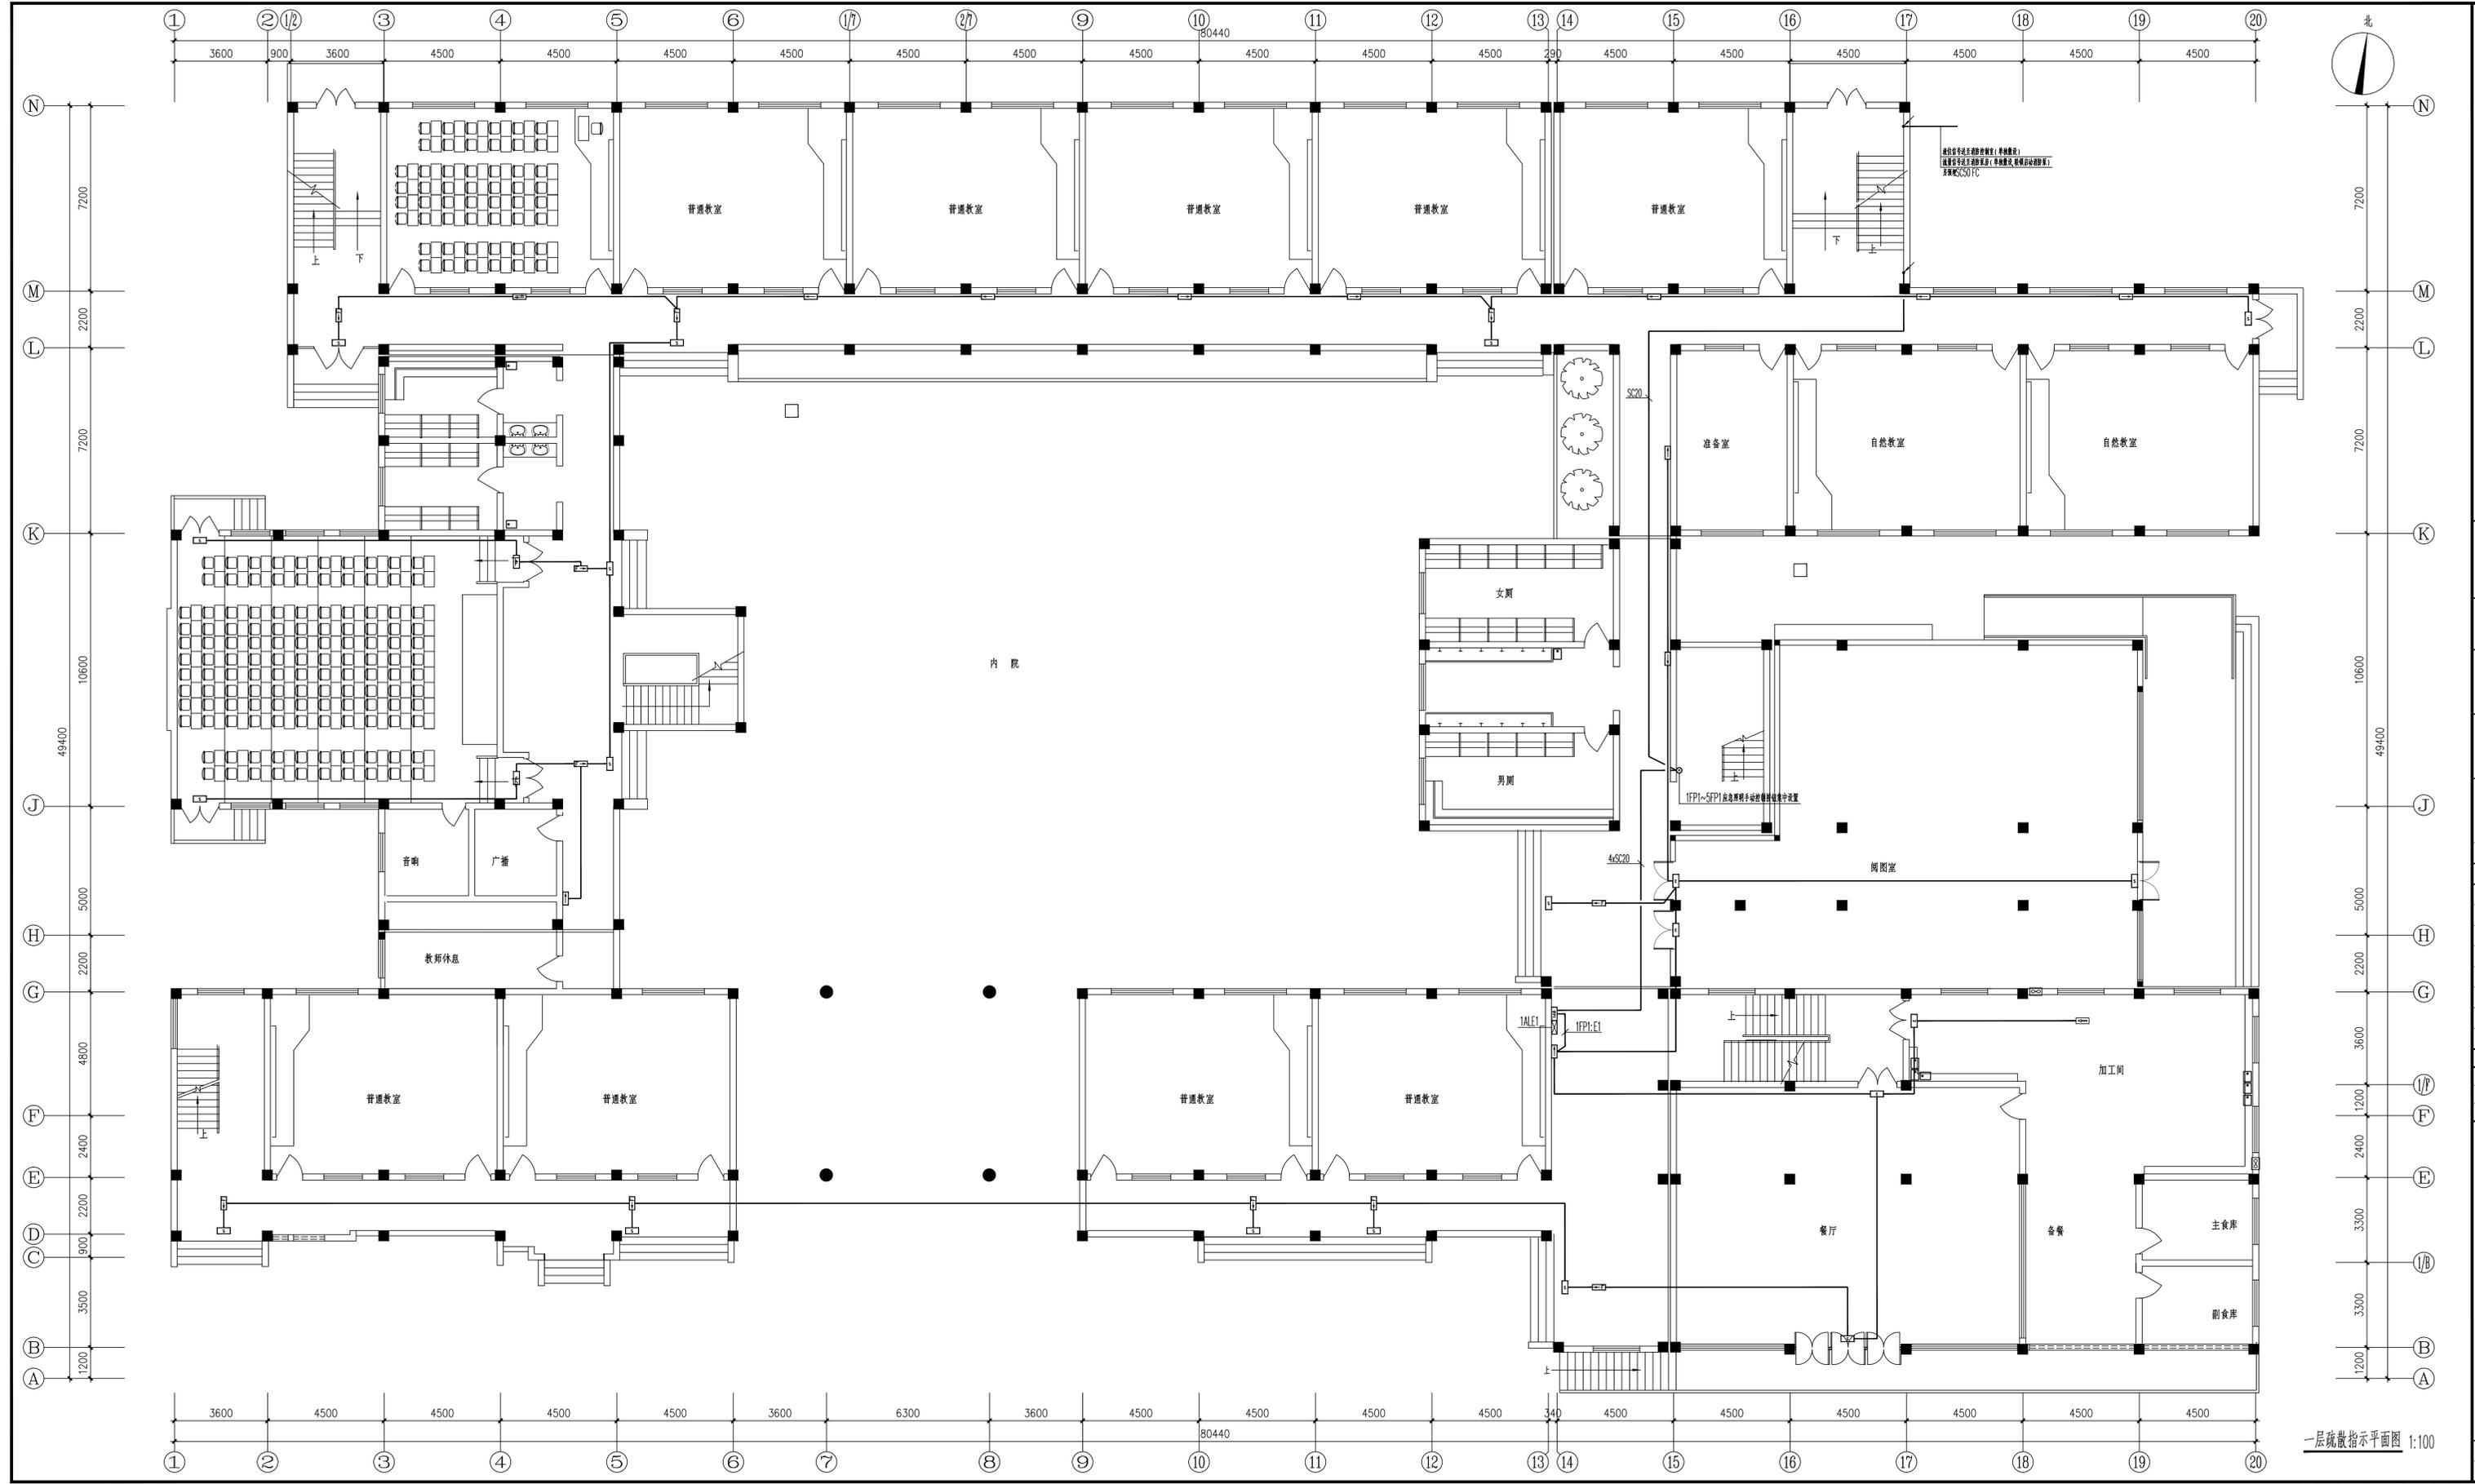

一层疏散指示平面图 1:100

备注栏

扬州大学工程设计研究院有限公司  
ENGINEERING DESIGN & RESEARCH INSTITUTE CO.,LTD.  
OF YANGZHOU UNIVERSITY  
工程设计证书编号: A132000222 (甲级)

合作设计单位

建设单位  
扬州市三元桥小学

工程名称  
扬州市三元桥小学消防改造

图纸名称  
一层疏散指示平面图

设计阶段	施工图	版次	A
职责	姓名	签名	日期
批准	帅华国	帅华国	
审定	李新兵	李新兵	
审核	李新兵	李新兵	
项目负责	崔秀川	崔秀川	
专业负责	李新兵	李新兵	
校对	王仁余	王仁余	
设计	李扬	李扬	
制图	李扬	李扬	

会签栏


专业	姓名	日期
建筑		
电气		
结构		
给排水		
暖通		
工艺		

盖章栏

注: 1. 请建设单位报送当地审图办等相关部门  
2. 未加盖我公司出图专用章其设计图无效

专业 电气 设计编号 252005  
日期 2025.06 图纸编号 电施6/16

地址: 江苏省扬州市扬州大学江阳路南校区 电话: 0514-87637185 87361573 传真: 0514-87361573

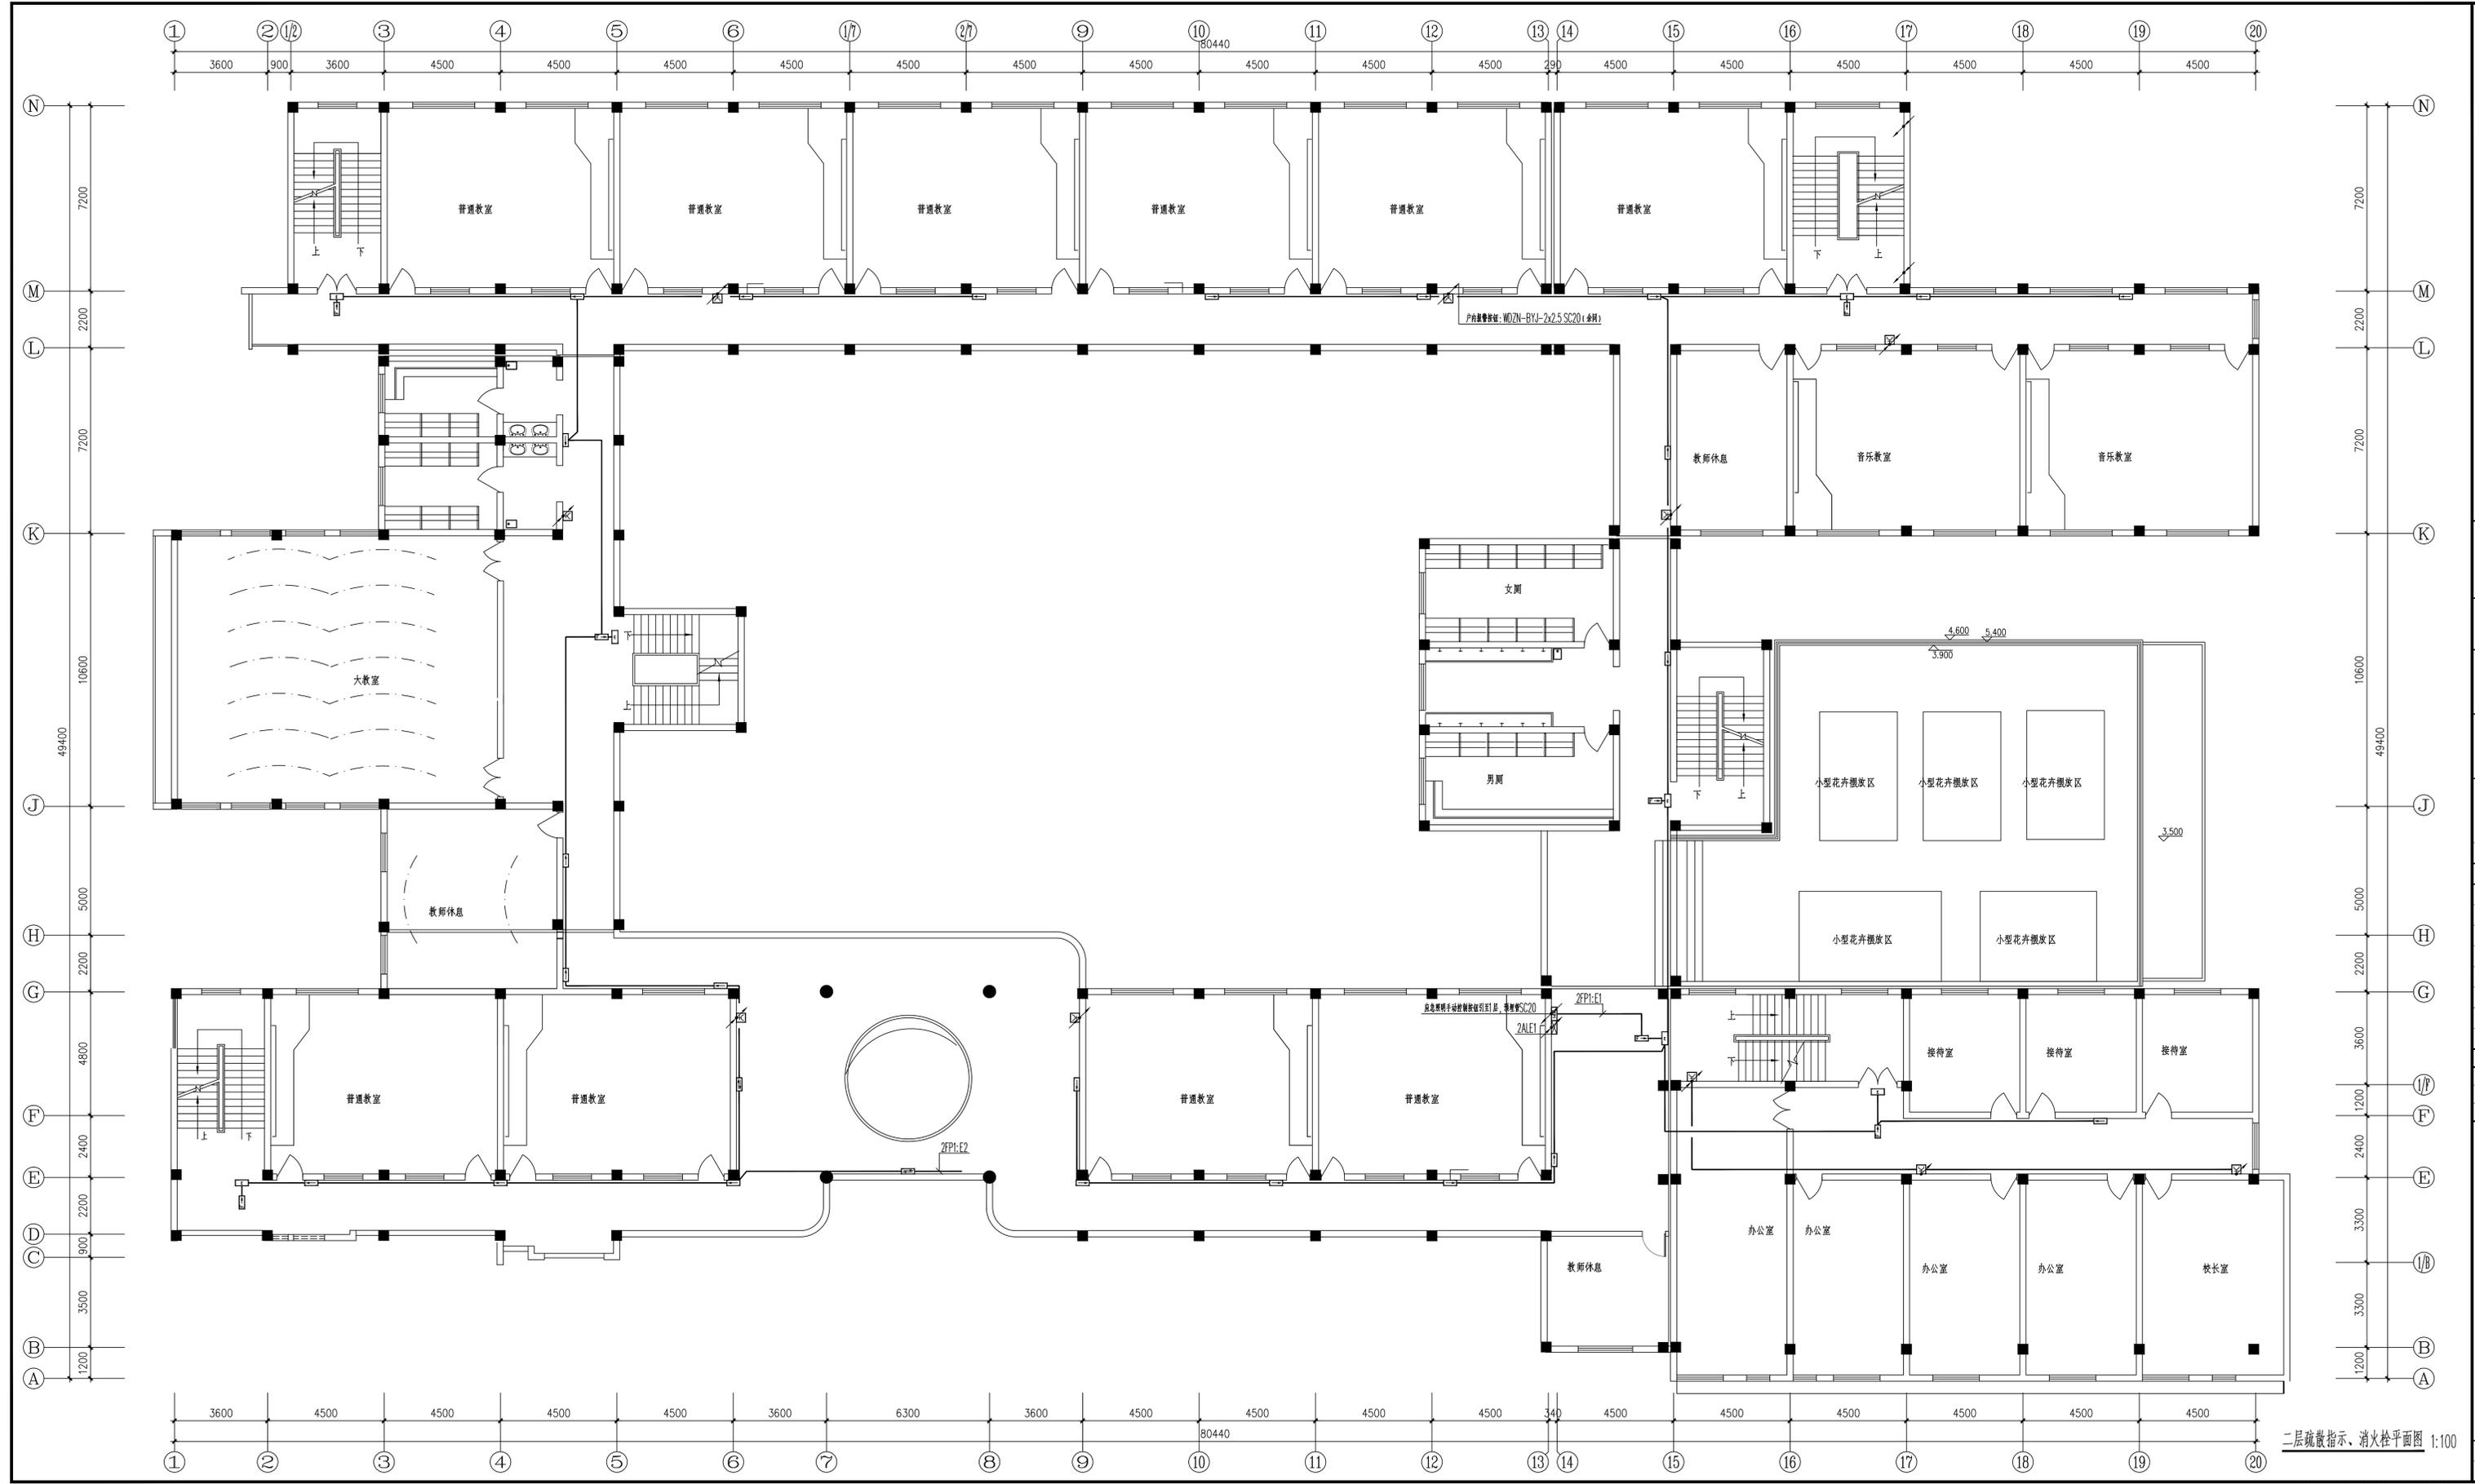

二层疏散指示、消火栓平面图 1:100

备注栏

扬州大学工程设计研究院有限公司  
ENGINEERING DESIGN & RESEARCH INSTITUTE CO., LTD.  
OF YANGZHOU UNIVERSITY  
工程设计证书编号: A132000222 (甲级)

合作设计单位

建设单位  
扬州市三元桥小学

工程名称  
扬州市三元桥小学消防设施改造

图纸名称  
二层疏散指示、消火栓平面图

设计阶段	施工图	版次	A
职责	姓名	签名	日期
批准	帅华国	帅华国	
审定	李新兵	李新兵	
审核	李新兵	李新兵	
项目负责	崔秀川	崔秀川	
专业负责	李新兵	李新兵	
校对	王仁余	王仁余	
设计	李扬	李扬	
制图	李扬	李扬	

会签栏


专业	姓名	日期
建筑		
电气		
结构		
暖通		
给排水		
工艺		

盖章栏

注: 1. 请建设单位报送当地审图办等相关部门  
2. 未加盖我公司出图专用章其设计图无效

专业 电气 设计编号 252005  
日期 2025.06 图纸编号 电施7/16

地址: 江苏省扬州市扬州大学江阳路南校区 电话: 0514-87637185 87361573 传真: 0514-87361573

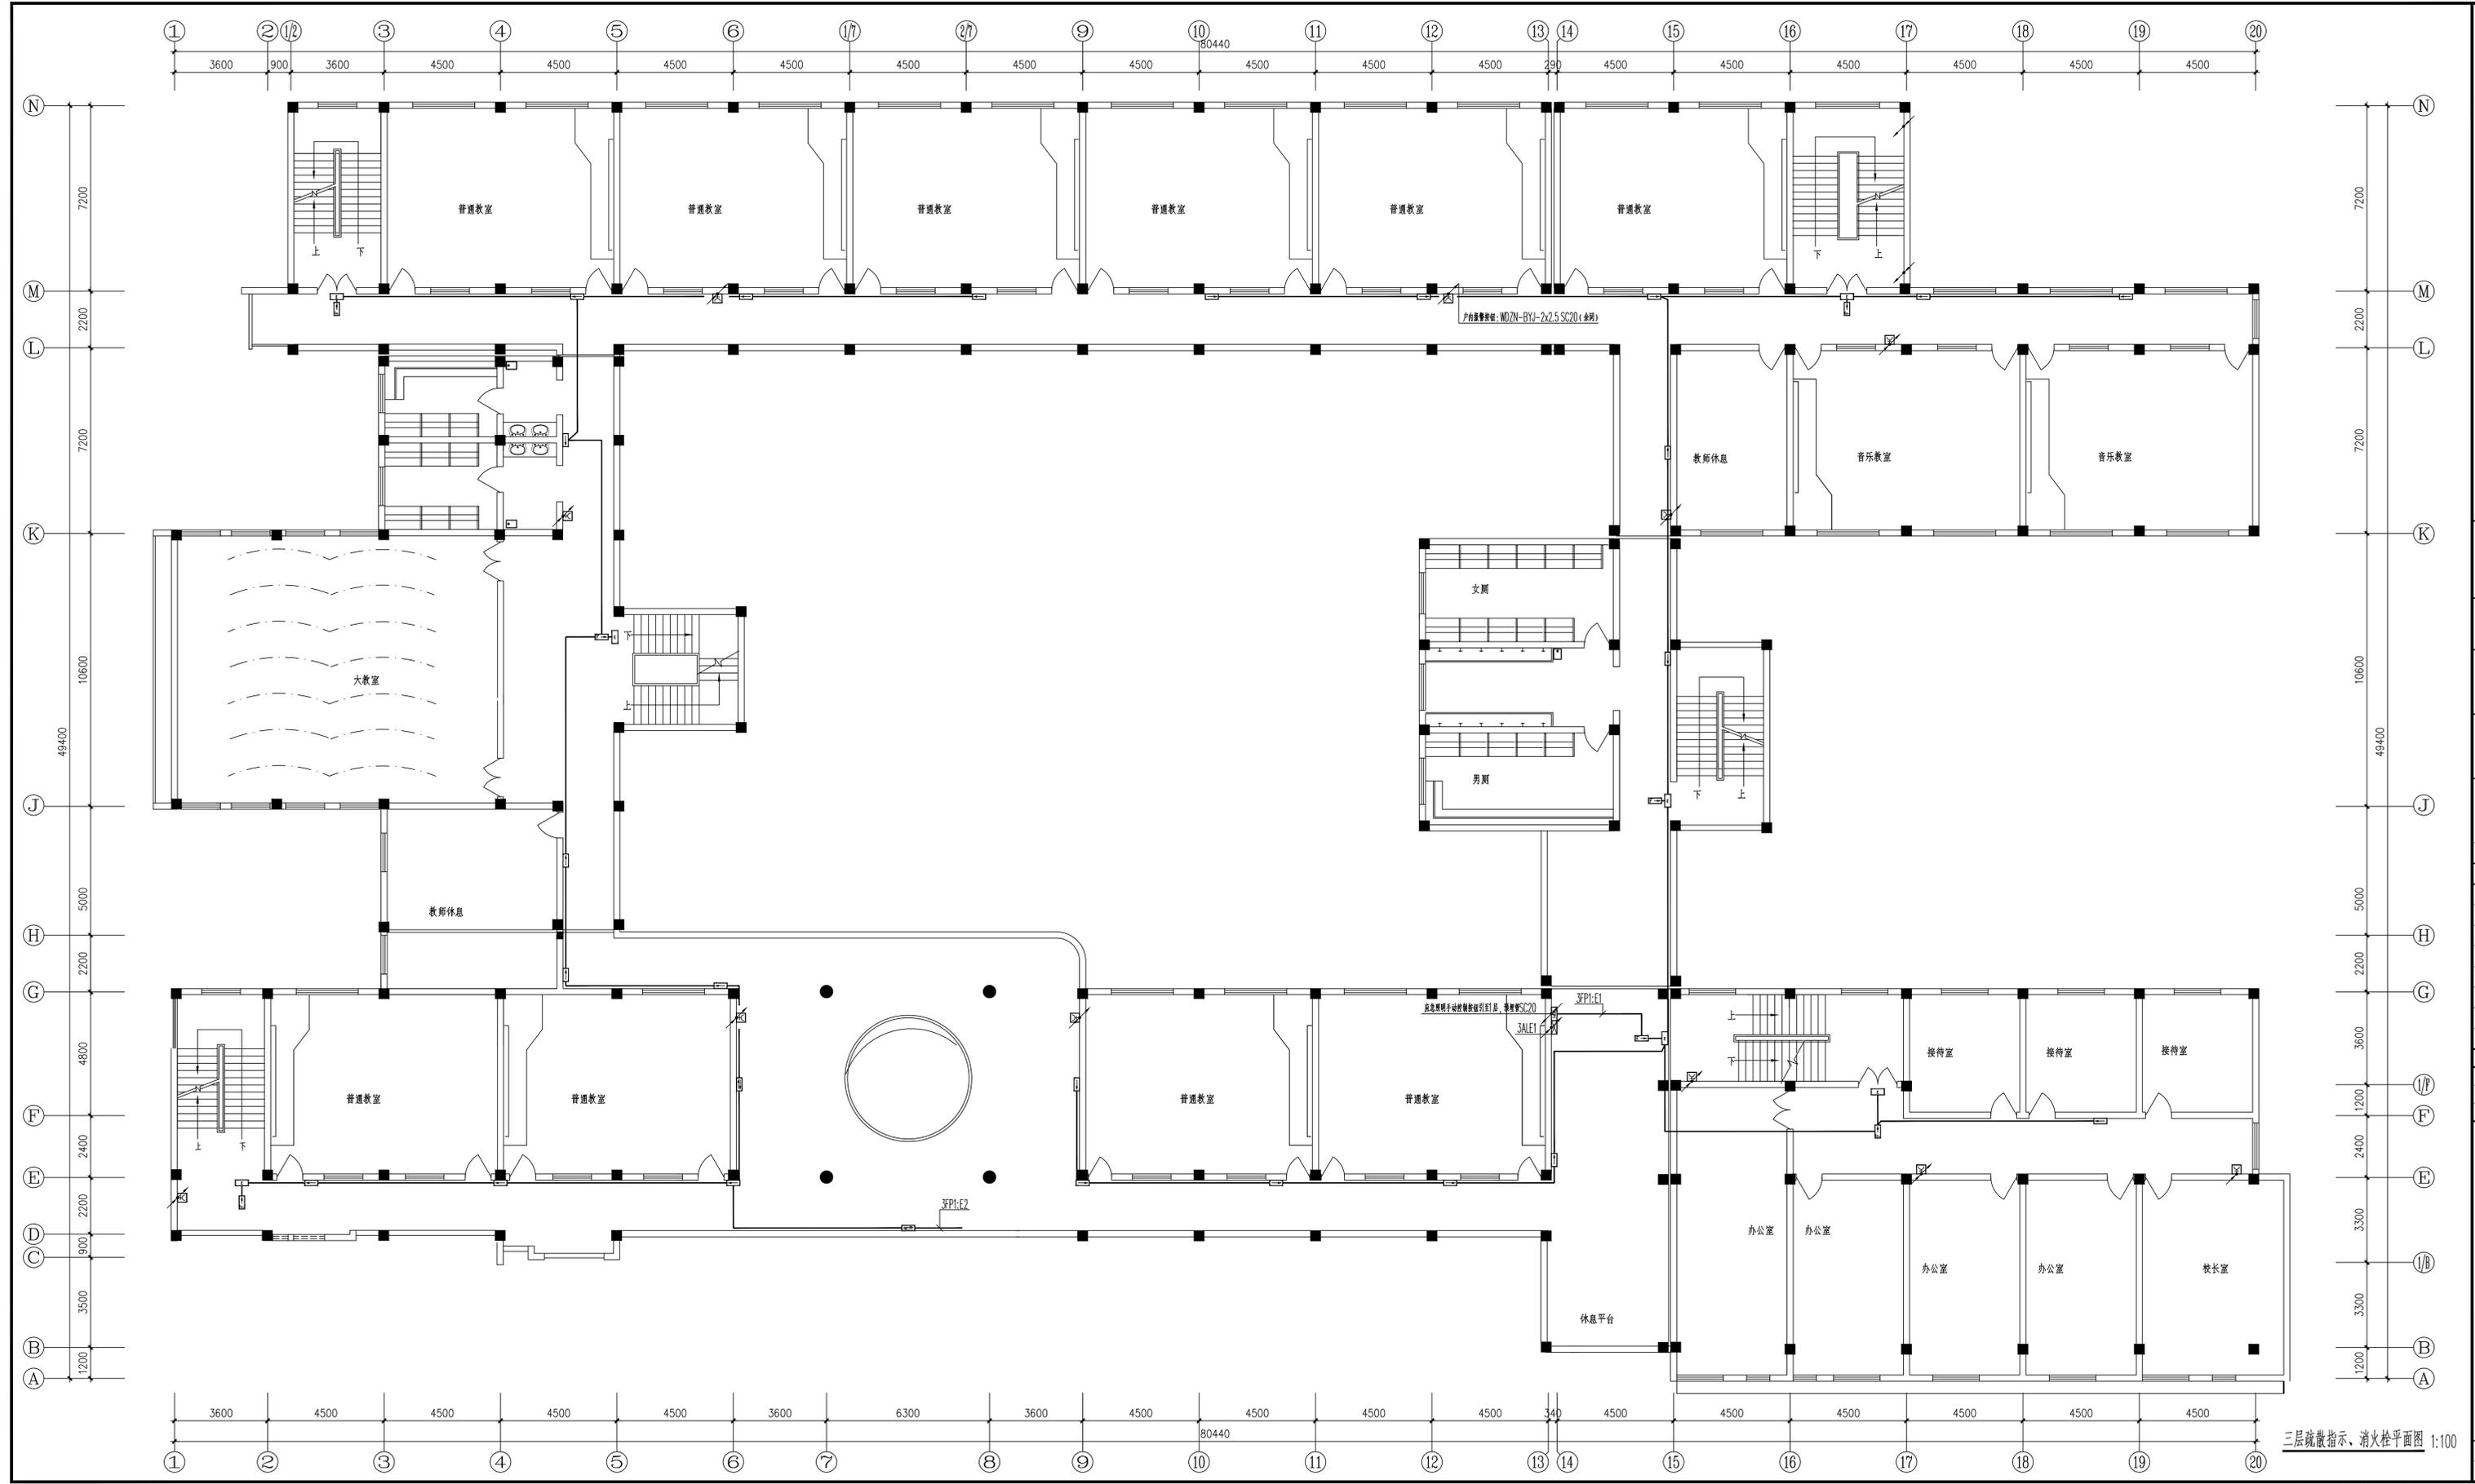

三层疏散指示、消火栓平面图 1:100

备注栏

扬州大学工程设计研究院有限公司  
ENGINEERING DESIGN & RESEARCH INSTITUTE CO., LTD.  
OF YANGZHOU UNIVERSITY  
工程设计证书编号: A132000222 (甲级)

合作设计单位

建设单位  
扬州市三元桥小学

工程名称  
扬州市三元桥小学消防设施改造

图纸名称  
三层疏散指示、消火栓平面图

设计阶段	施工图	版次	A
职责	姓名	签名	日期
批准	帅华国	帅华国	
审定	李新兵	李新兵	
审核	李新兵	李新兵	
项目负责	崔秀川	崔秀川	
专业负责	李新兵	李新兵	
校对	王仁余	王仁余	
设计	李扬	李扬	
制图	李扬	李扬	

会签栏


专业	姓名	日期
建筑		
电气		
结构		
暖通		
给排水		
工艺		

盖章栏

注: 1. 请建设单位报送当地审图办等相关部门  
2. 未加盖我公司出图专用章其设计图无效

专业 电气 设计编号 252005  
日期 2025.06 图纸编号 电施8/16

地址: 江苏省扬州市扬州大学江阳路校区 电话: 0514-87637185 87361573 传真: 0514-87361573

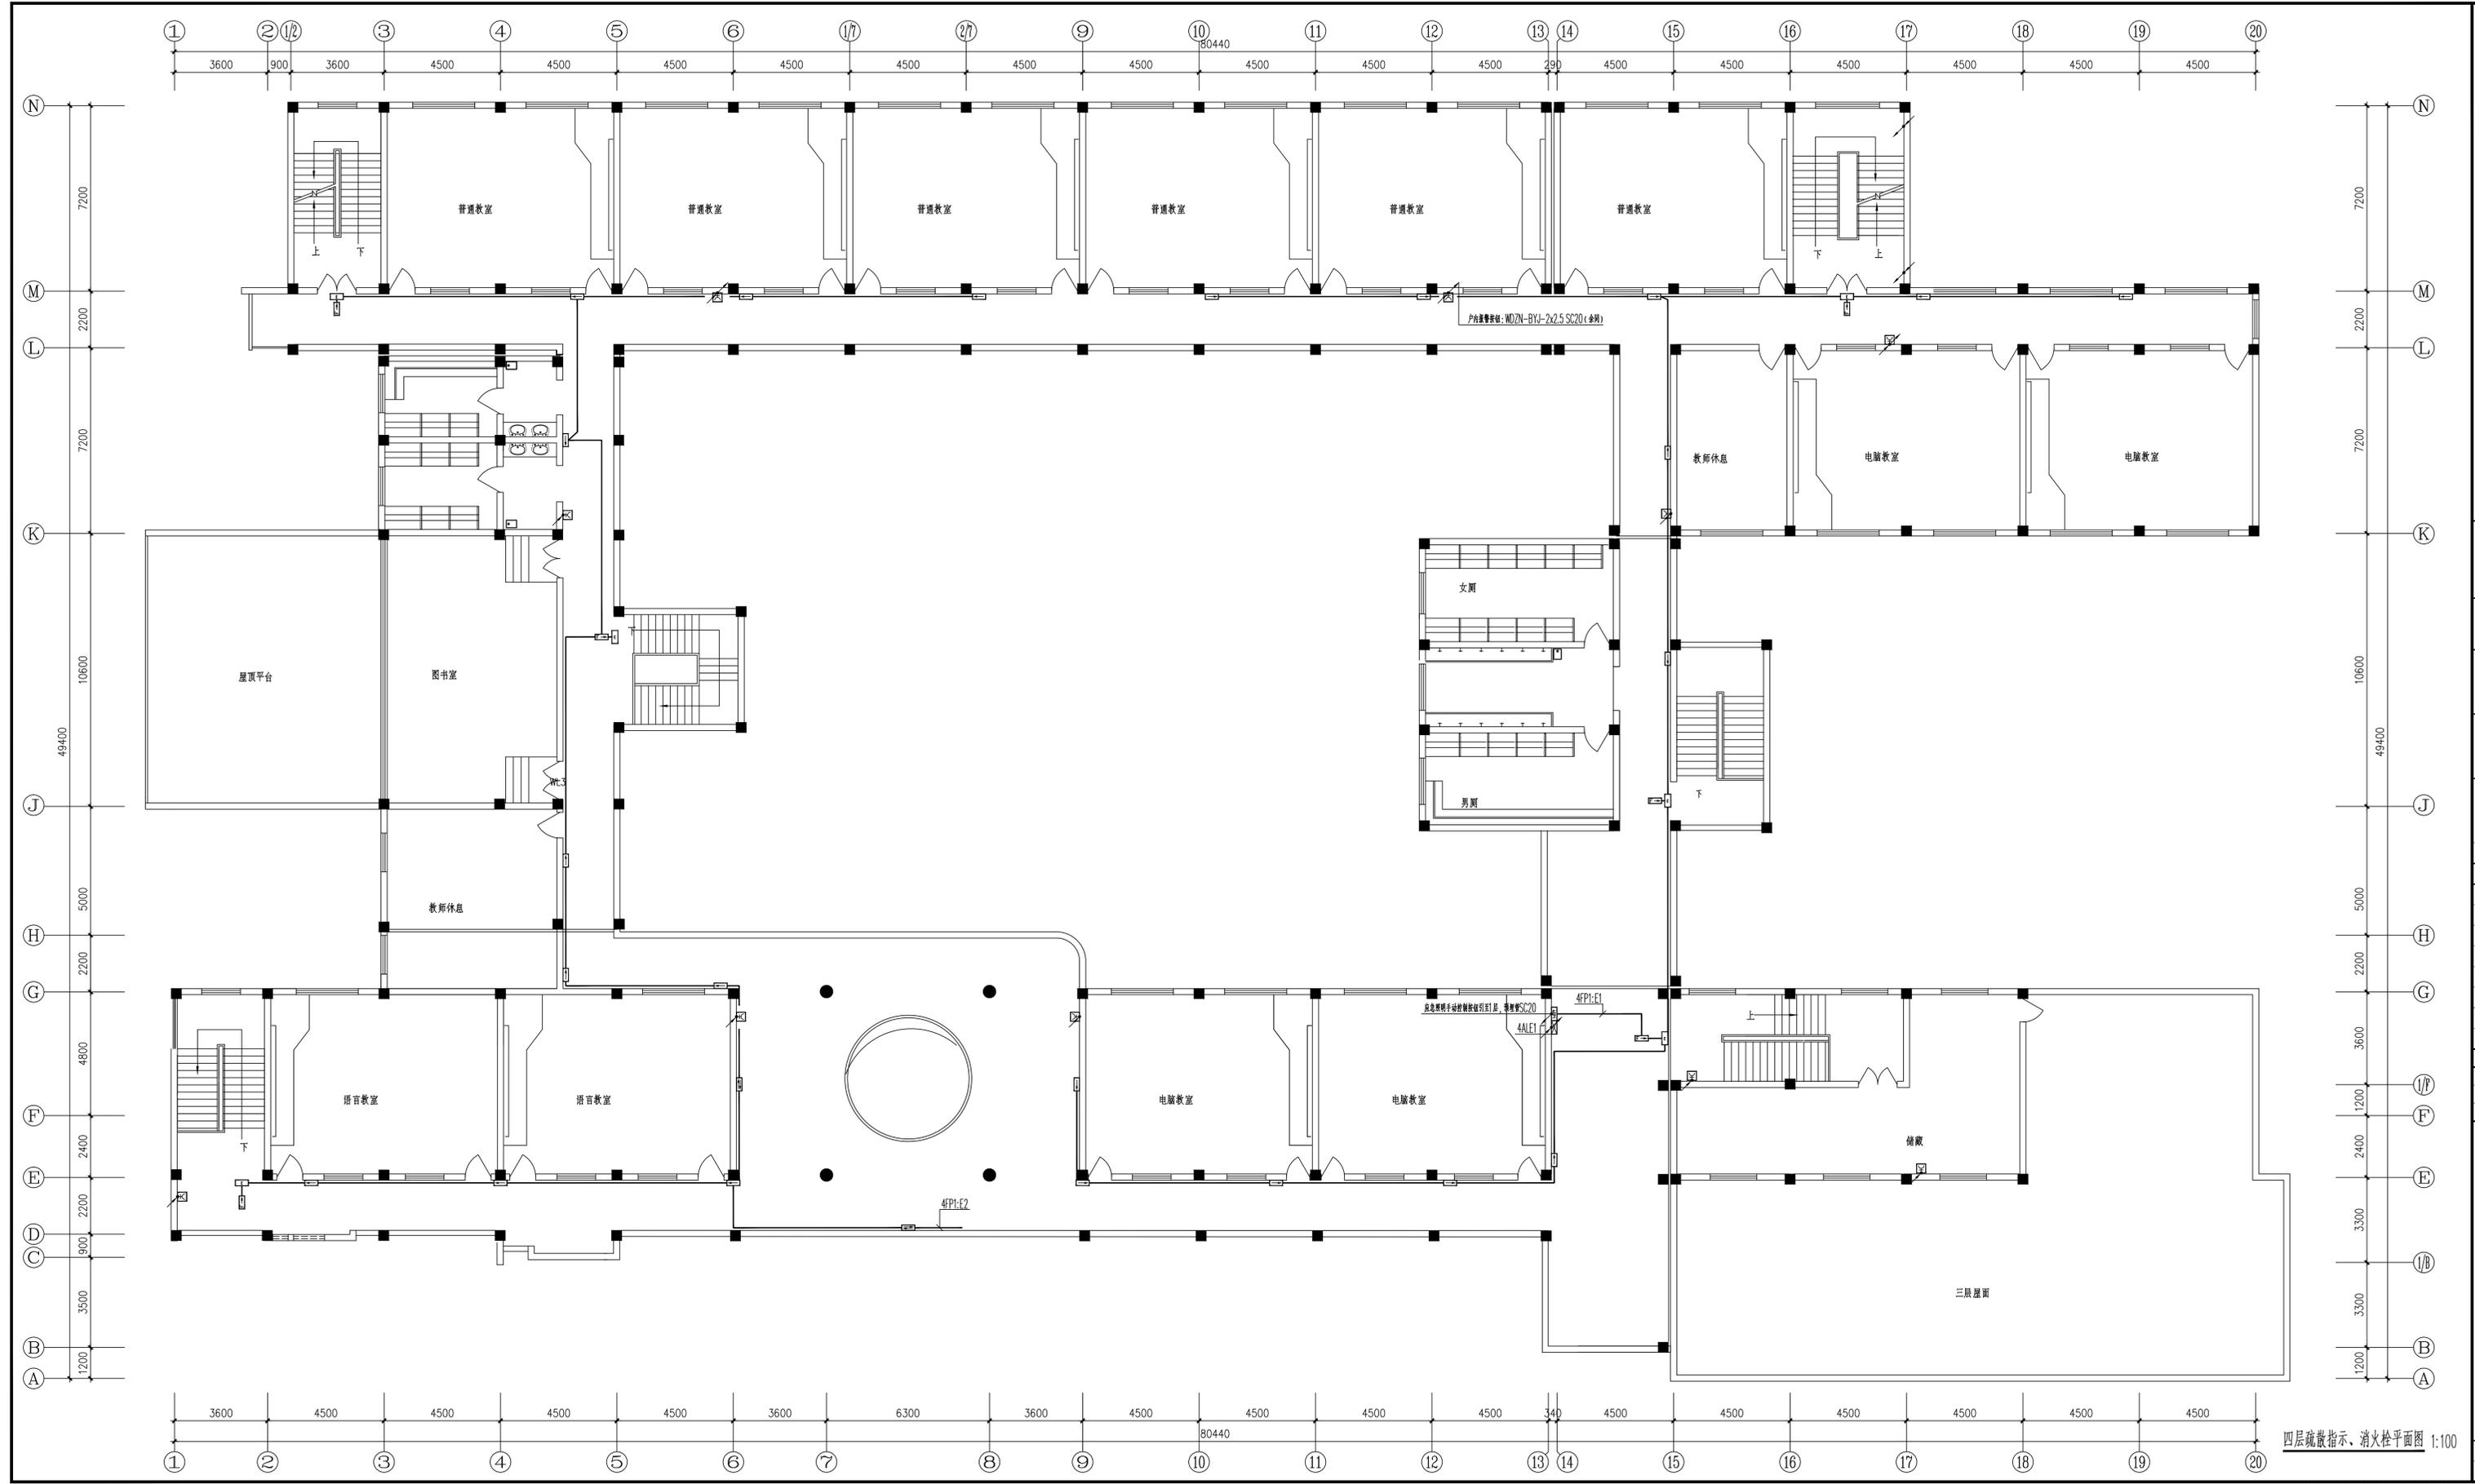

四层疏散指示、消火栓平面图 1:100

会签栏

扬州大学工程设计研究院有限公司  
ENGINEERING DESIGN & RESEARCH INSTITUTE CO., LTD.  
OF YANGZHOU UNIVERSITY  
工程设计证书编号: A132000222 (甲级)

合作设计单位

建设单位  
扬州市三元桥小学

工程名称  
扬州市三元桥小学消防设施改造

图纸名称  
四层疏散指示、消火栓平面图

设计阶段	施工图	版次	A
职责	姓名	签名	日期
批准	帅华国	帅华国	
审定	李新兵	李新兵	
审核	李新兵	李新兵	
项目负责人	崔秀川	崔秀川	
专业负责	李新兵	李新兵	
校对	王仁余	王仁余	
设计	李扬	李扬	
制图	李扬	李扬	

会签栏


专业	姓名	日期
建筑		
电气		
结构		
给排水		
暖通		
工艺		

盖章栏

注: 1. 请建设单位报送当地审图办等相关部门  
2. 未加盖我公司出图专用章其设计图无效

专业 电气 设计编号 252005  
日期 2025.06 图纸编号 电施9/16

地址: 江苏省扬州市扬州大学江阳路南校区 电话: 0514-87637185 87361573 传真: 0514-87361573

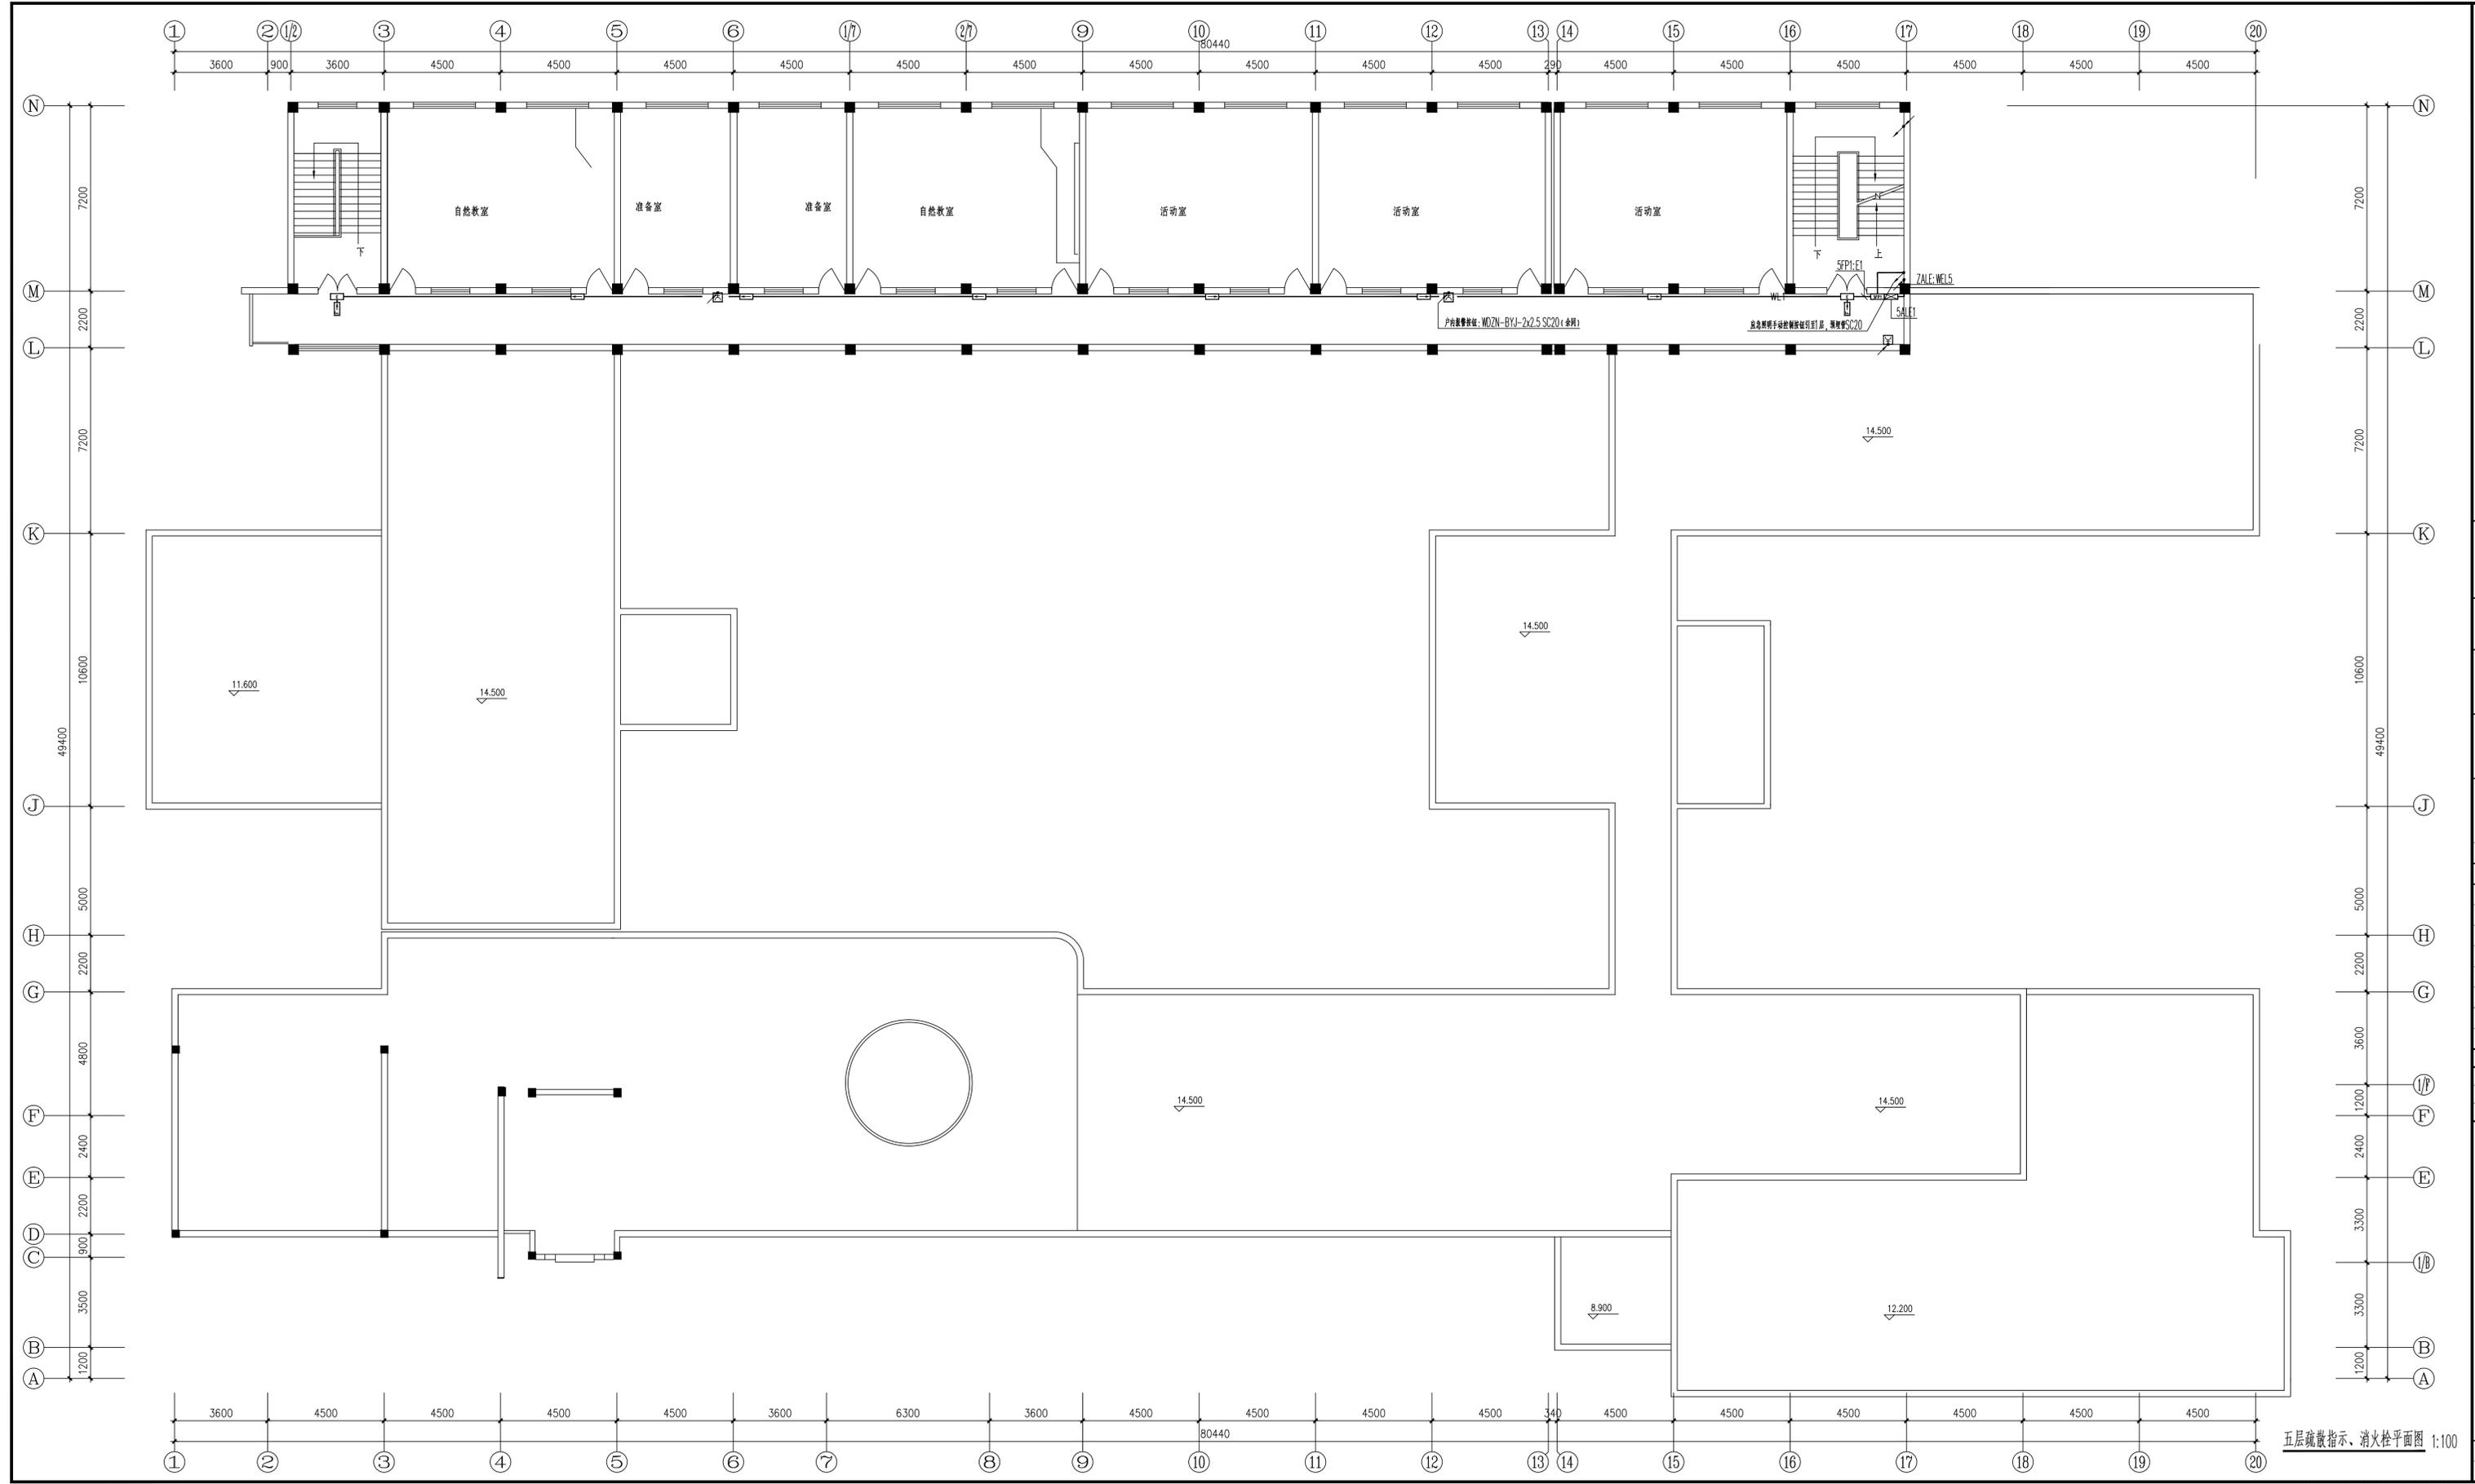

备注栏

扬州大学工程设计研究院有限公司  
ENGINEERING DESIGN & RESEARCH INSTITUTE CO., LTD.  
OF YANGZHOU UNIVERSITY  
工程设计证书编号: A132000222 (甲级)

合作设计单位

建设单位  
扬州市三元桥小学

工程名称  
扬州市三元桥小学消防设施改造

图纸名称  
五层疏散指示、消火栓平面图

设计阶段	施工图	版次	A
批准	帅华国	1/1	
审定	李新兵	李新兵	
审核	李新兵	李新兵	
项目负责	崔秀川	崔秀川	
专业负责	李新兵	李新兵	
校对	王仁余	王仁余	
设计	李扬	李扬	
制图	李扬	李扬	

会签栏

专业	姓名	日期
建筑		
电气		
结构		
暖通		
给排水		
工艺		


盖章栏

注: 1. 请建设单位报送当地审图办等相关部门  
2. 未加盖我公司出图专用章其设计图无效

专业 电气 设计编号 252005  
日期 2025.06 图纸编号 电施10/16

地址: 江苏省扬州市扬州大学江阳路南校区 电话: 0514-87637185 87361573 传真: 0514-87361573

五层疏散指示、消火栓平面图 1:100

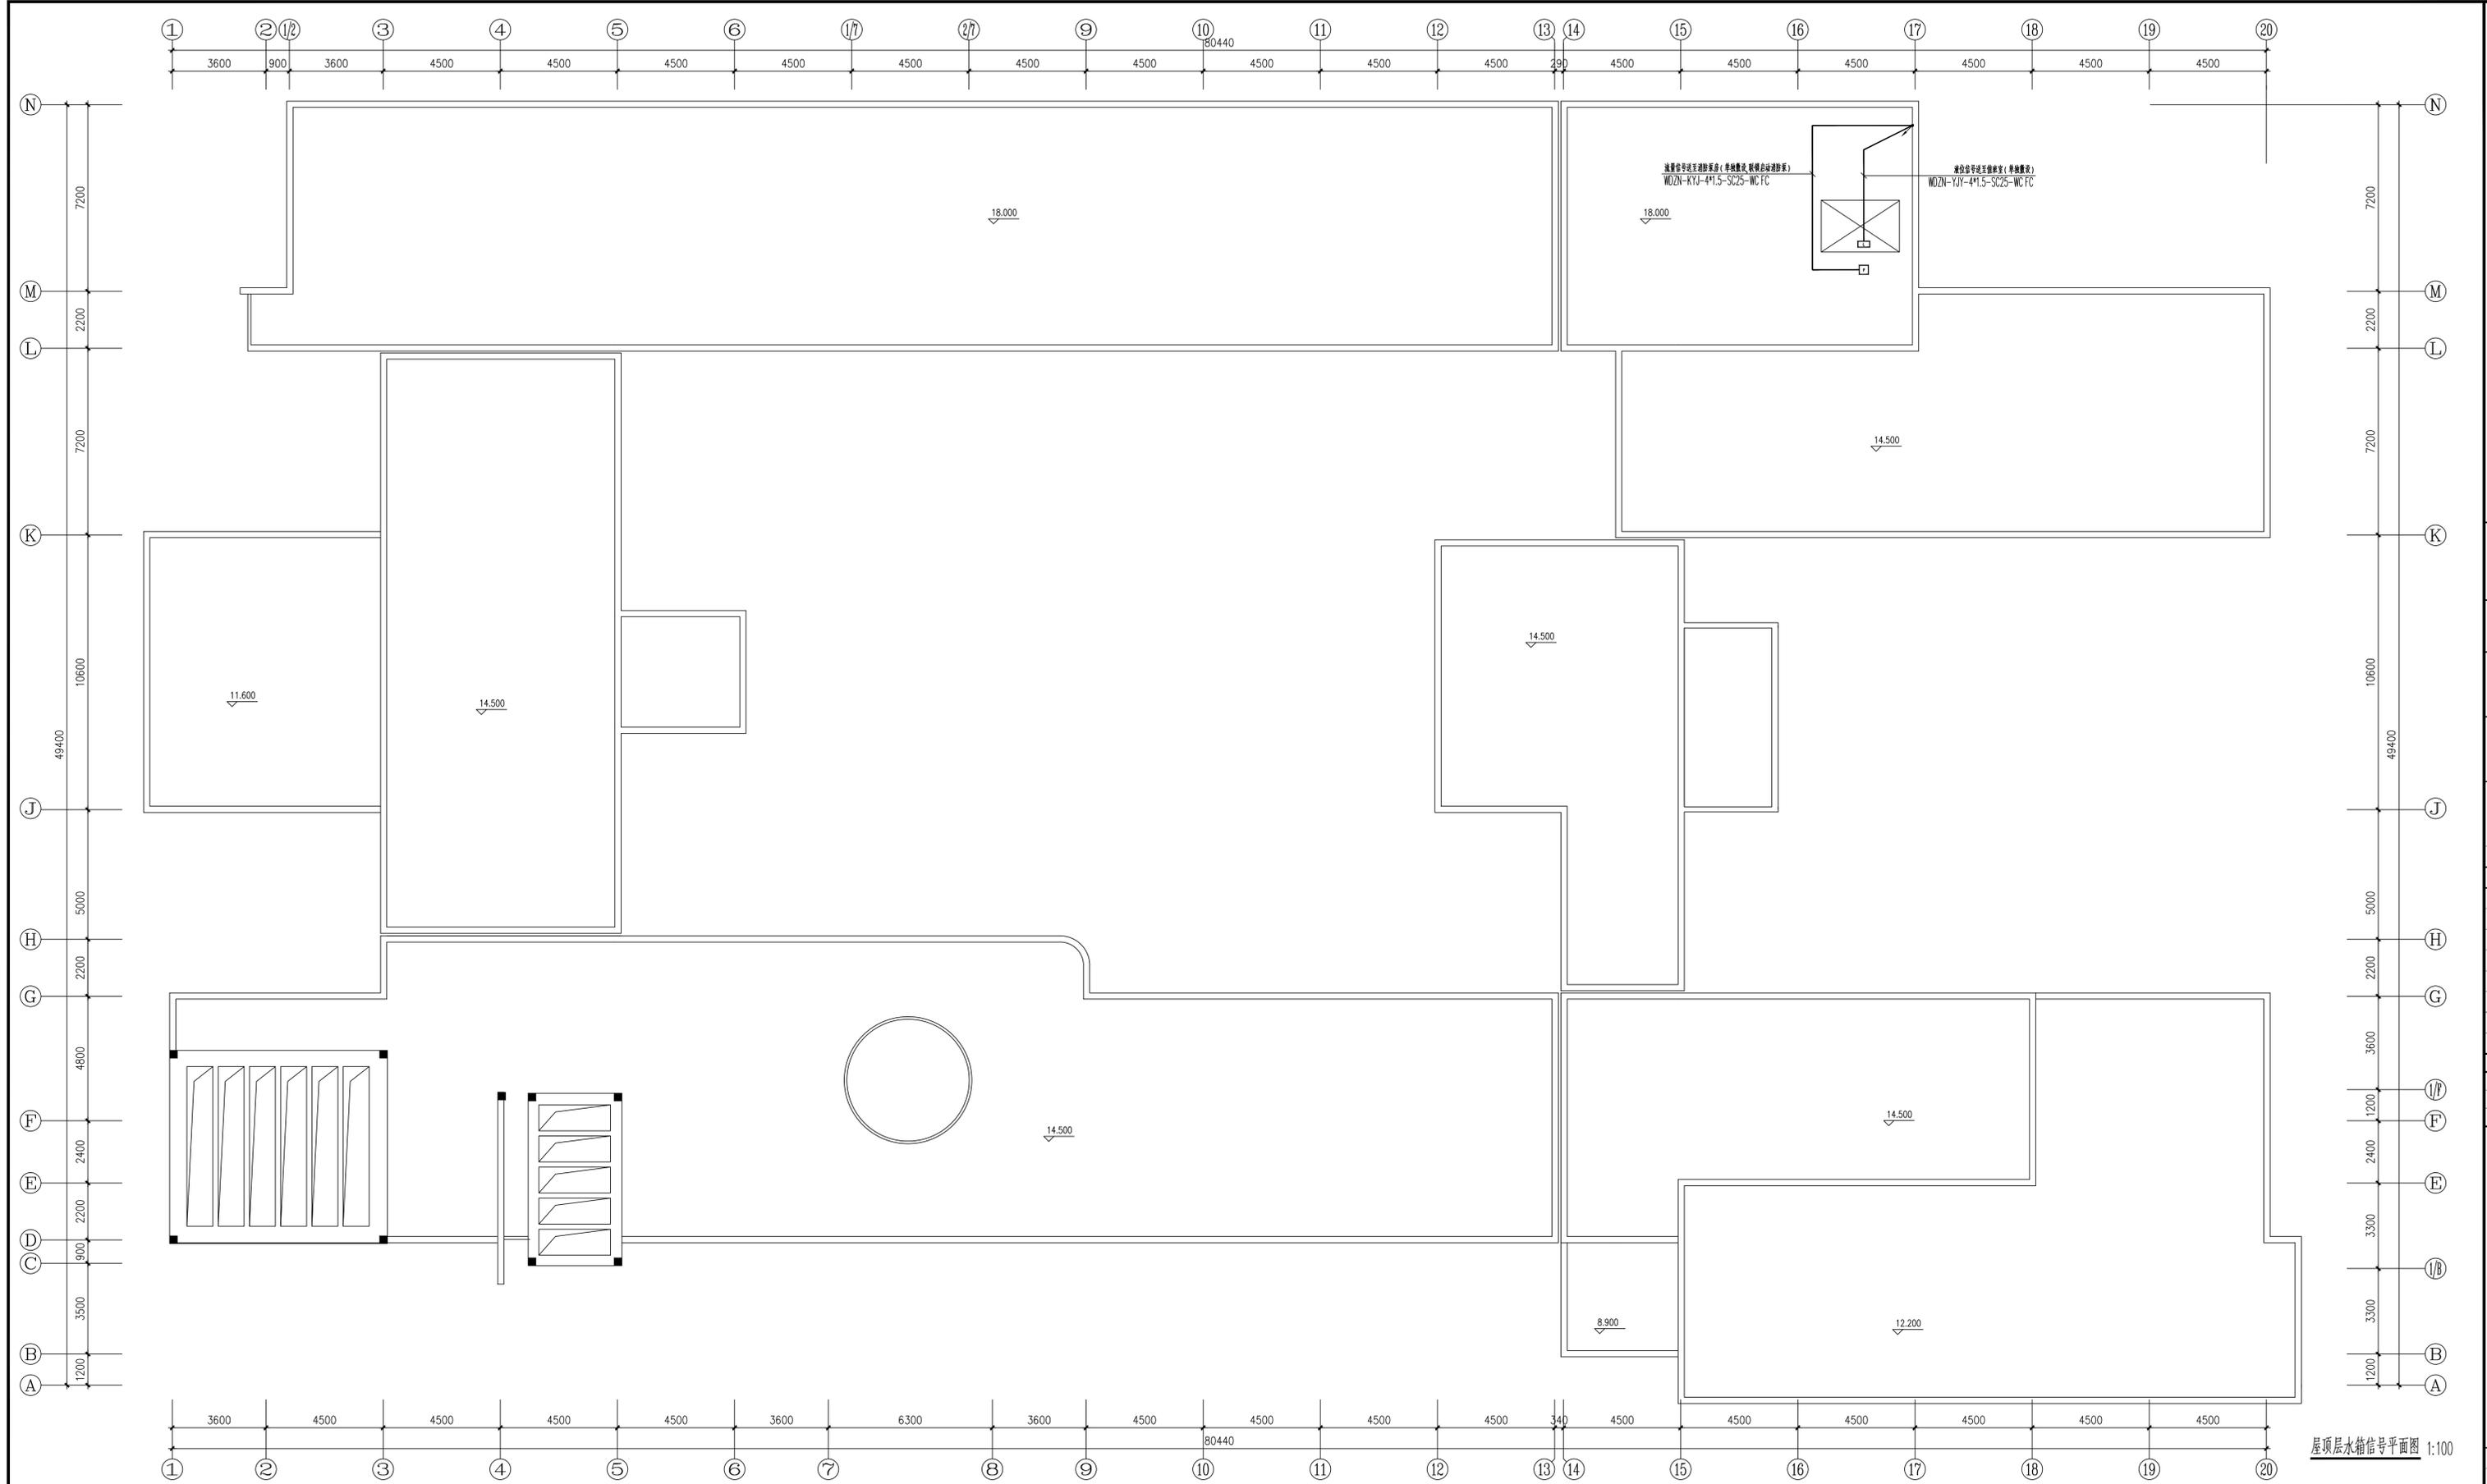

屋顶层水箱信号平面图 1:100

备注栏

扬州大学工程设计研究院有限公司  
ENGINEERING DESIGN & RESEARCH INSTITUTE CO.,LTD.  
OF YANGZHOU UNIVERSITY  
工程设计证书编号: A132000222 (甲级)

合作设计单位

建设单位

扬州市三元桥小学

工程名称

扬州市三元桥小学消防改造

图纸名称

屋顶层水箱信号平面图


设计阶段	施工图	版次	A
职责	姓名	签名	日期
批准	帅华国	帅华国	
审定	李新兵	李新兵	
审核	李新兵	李新兵	
项目负责人	崔秀川	崔秀川	
专业负责	李新兵	李新兵	
校对	王仁余	王仁余	
设计	李扬	李扬	
制图	李扬	李扬	

会签栏	
建筑	电气
结构	暖通
给排水	工艺

盖章栏

注: 1. 请建设单位报送当地审图办等相关部门  
2. 未加盖我公司出图专用章其设计图无效

专业	电气	设计编号	252005
日期	2025.06	图纸编号	电施11/16

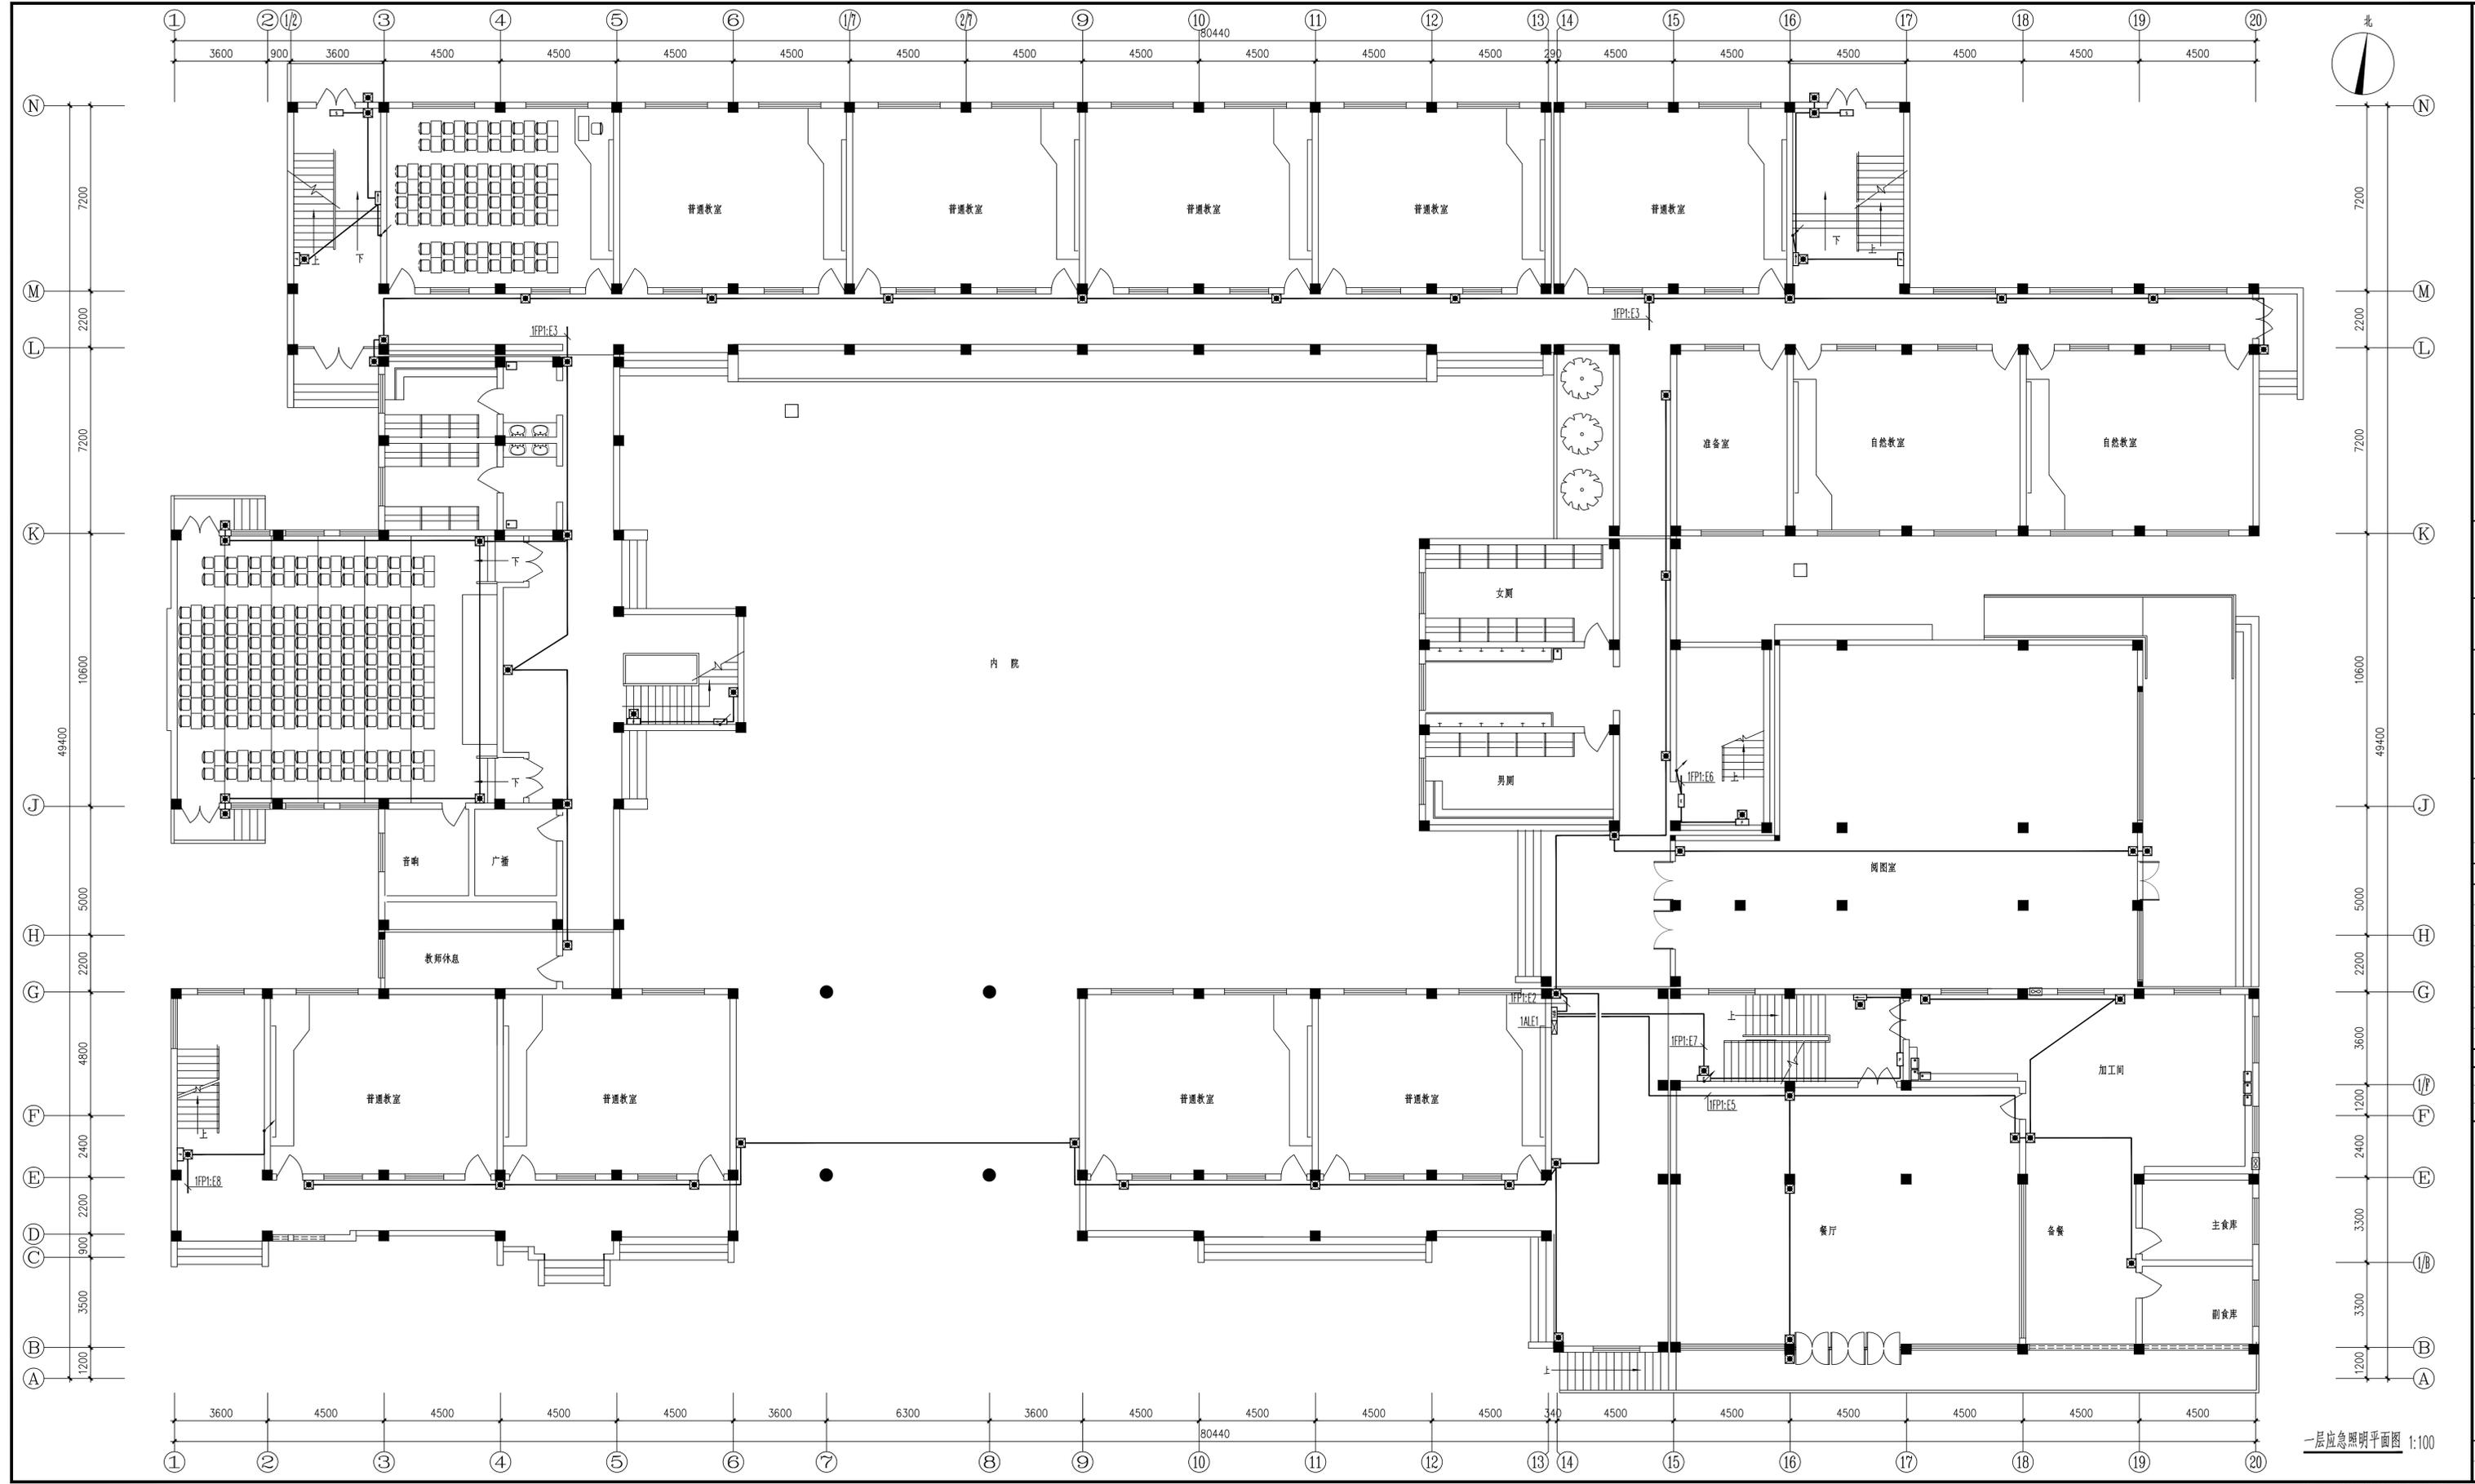

一层应急照明平面图 1:100

备注栏

扬州大学工程设计研究院有限公司  
ENGINEERING DESIGN & RESEARCH INSTITUTE CO.,LTD.  
OF YANGZHOU UNIVERSITY  
工程设计证书编号: A132000222 (甲级)

合作设计单位

建设单位  
扬州市三元桥小学

工程名称  
扬州市三元桥小学消防改造

图纸名称  
一层应急照明平面图

设计阶段	施工图	版次	A
职责	姓名	签名	日期
批准	帅华国	帅华国	
审定	李新兵	李新兵	
审核	李新兵	李新兵	
项目负责	崔秀川	崔秀川	
专业负责	李新兵	李新兵	
校对	王仁余	王仁余	
设计	李扬	李扬	
制图	李扬	李扬	

会签栏


专业	姓名	日期
建筑		
电气		
结构		
给排水		
暖通		
消防		
工艺		

盖章栏

注: 1. 请建设单位报送当地审图办等相关部门  
2. 未加盖我公司出图专用章其设计图无效

专业	电气	设计编号	252005
日期	2025.06	图纸编号	电施12/16

地址: 江苏省扬州市扬州大学江阳路南校区 电话: 0514-87637185 87361573 传真: 0514-87361573

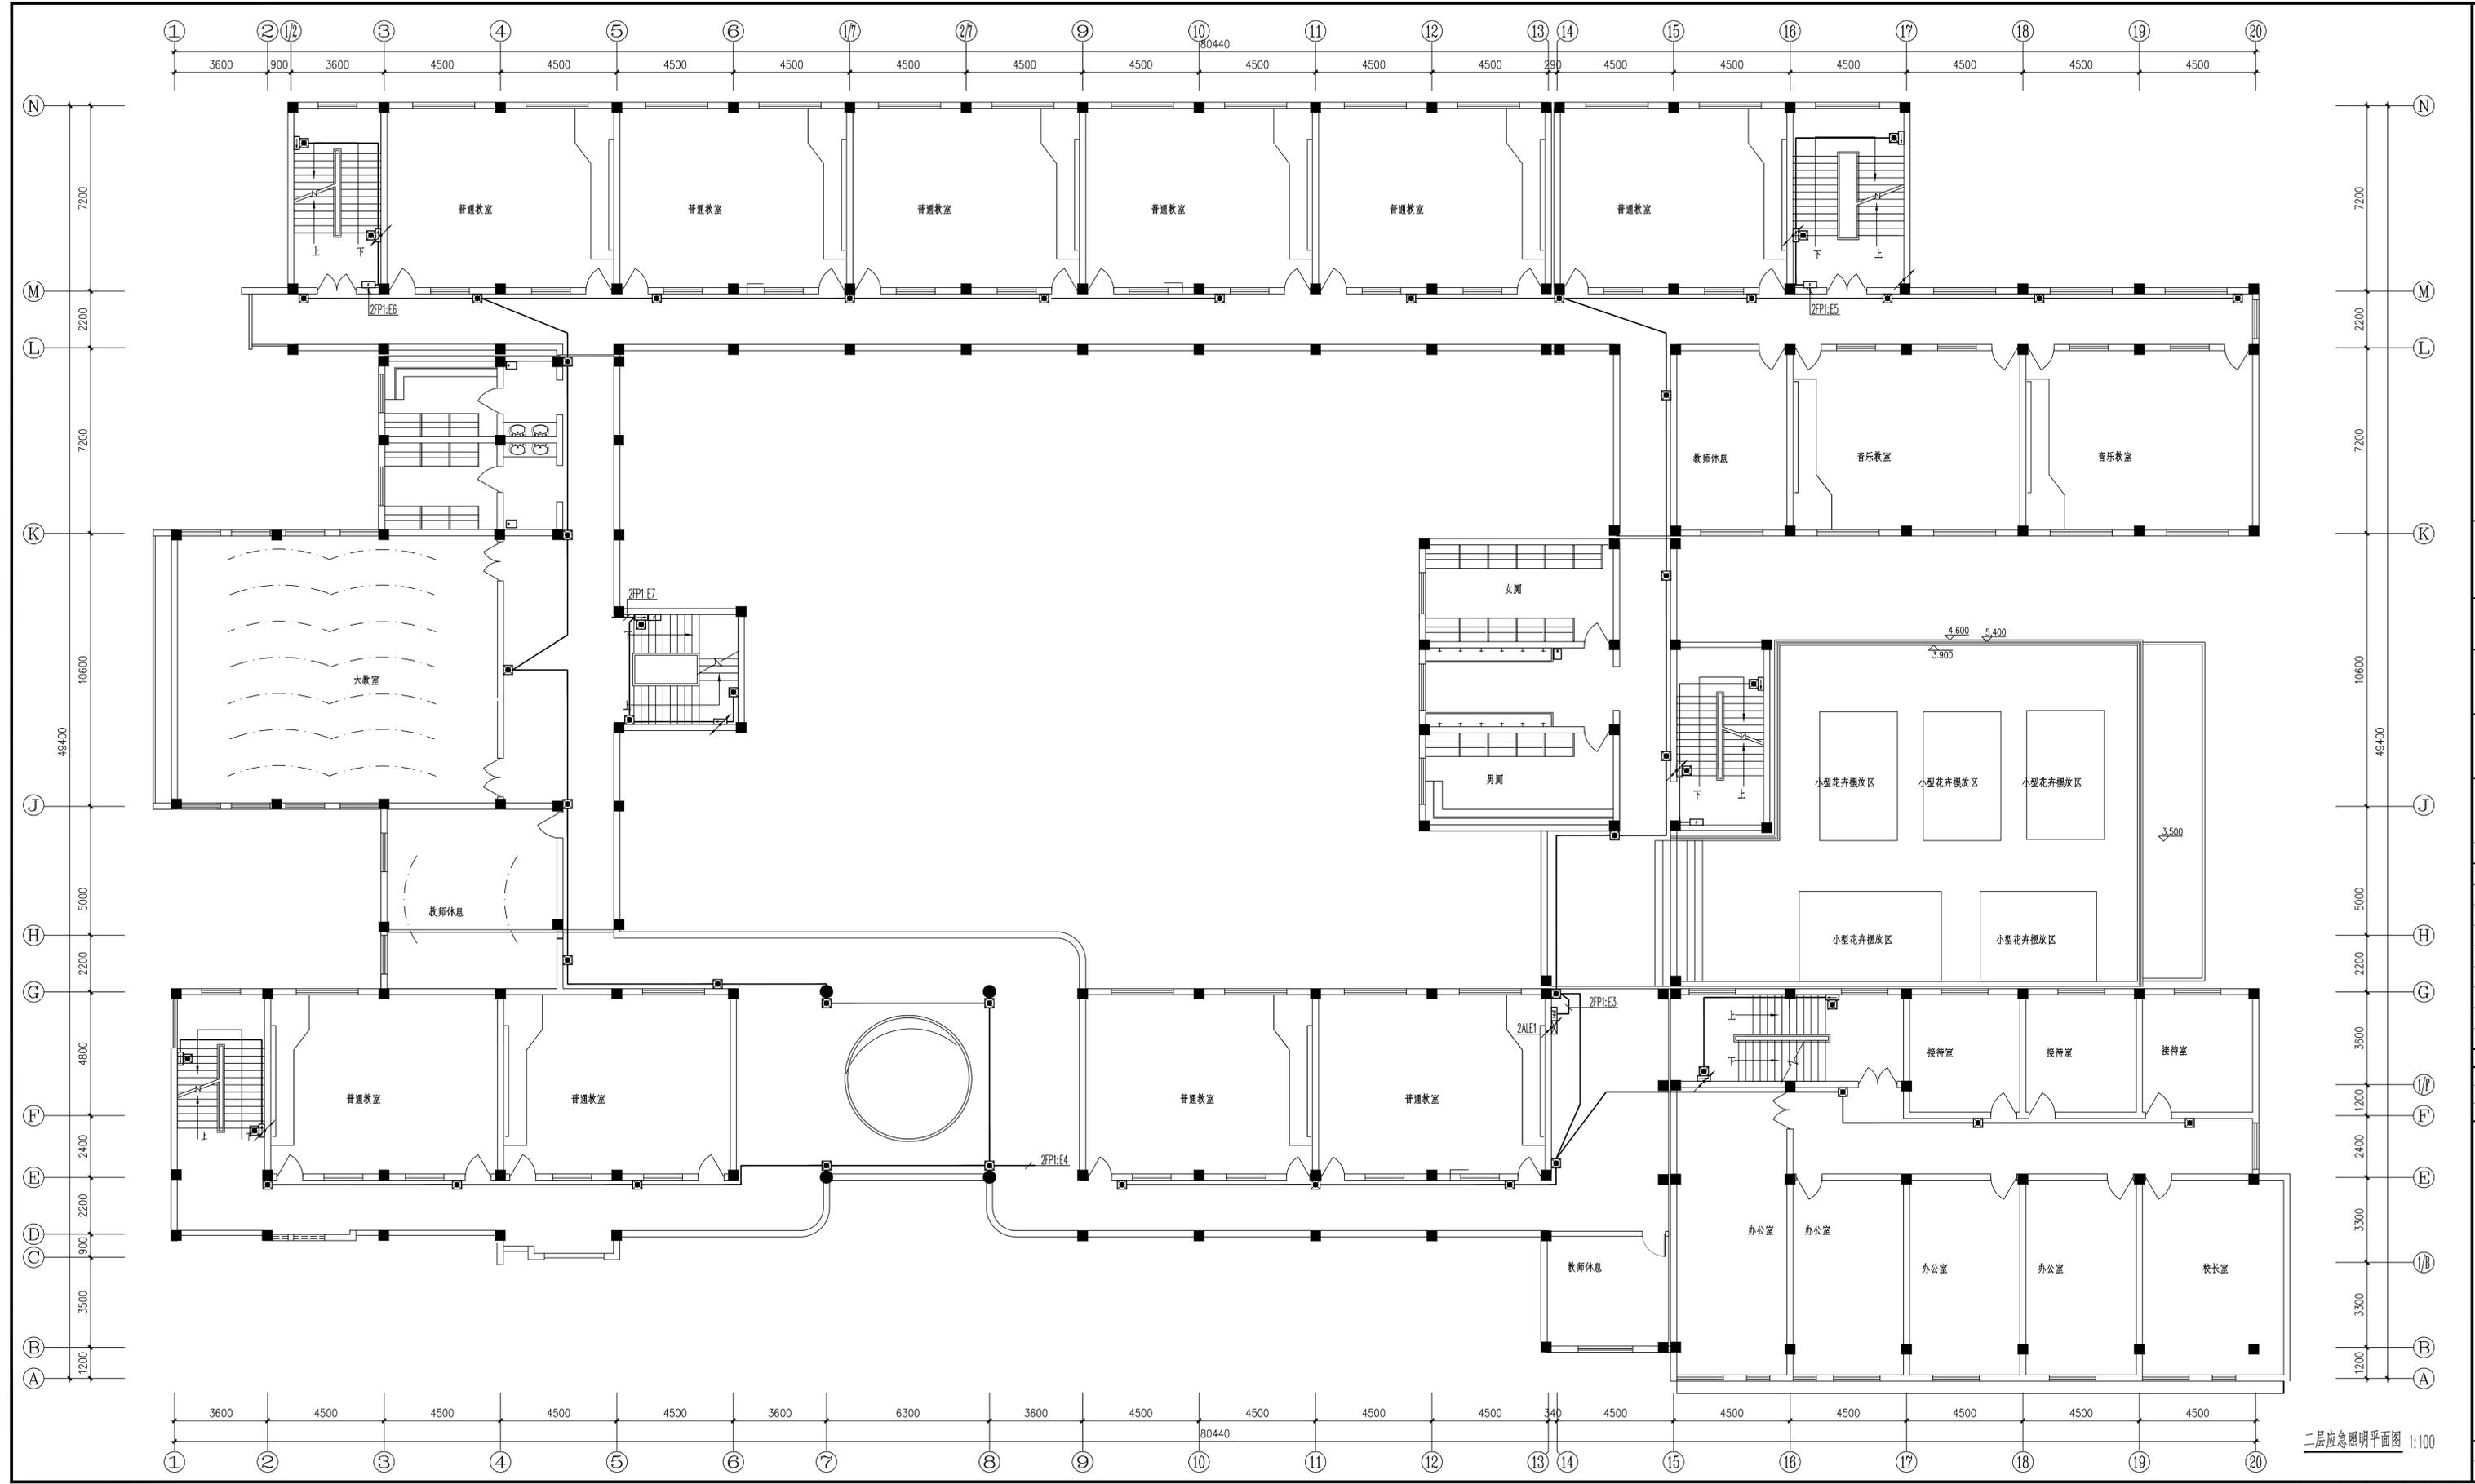

二层应急照明平面图 1:100

备注栏

扬州大学工程设计研究院有限公司  
ENGINEERING DESIGN & RESEARCH INSTITUTE CO., LTD.  
OF YANGZHOU UNIVERSITY  
工程设计证书编号: A132000222 (甲级)

合作设计单位

建设单位  
扬州市三元桥小学

工程名称  
扬州市三元桥小学消防设施改造

图纸名称  
二层应急照明平面图

设计阶段	施工图	版次	A
职责	姓名	签名	日期
批准	帅华国	帅华国	
审定	李新兵	李新兵	
审核	李新兵	李新兵	
项目负责	崔秀川	崔秀川	
专业负责	李新兵	李新兵	
校对	王仁余	王仁余	
设计	李扬	李扬	
制图	李扬	李扬	

会签栏


专业	姓名	日期
建筑		
电气		
结构		
暖通		
给排水		
工艺		

盖章栏

注: 1. 请建设单位报送当地审图办等相关部门  
2. 未加盖我公司出图专用章其设计图无效

专业	电气	设计编号	252005
日期	2025.06	图纸编号	电施13/16

地址: 江苏省扬州市扬州大学江阳路南校区 电话: 0514-87637185 87361573 传真: 0514-87361573

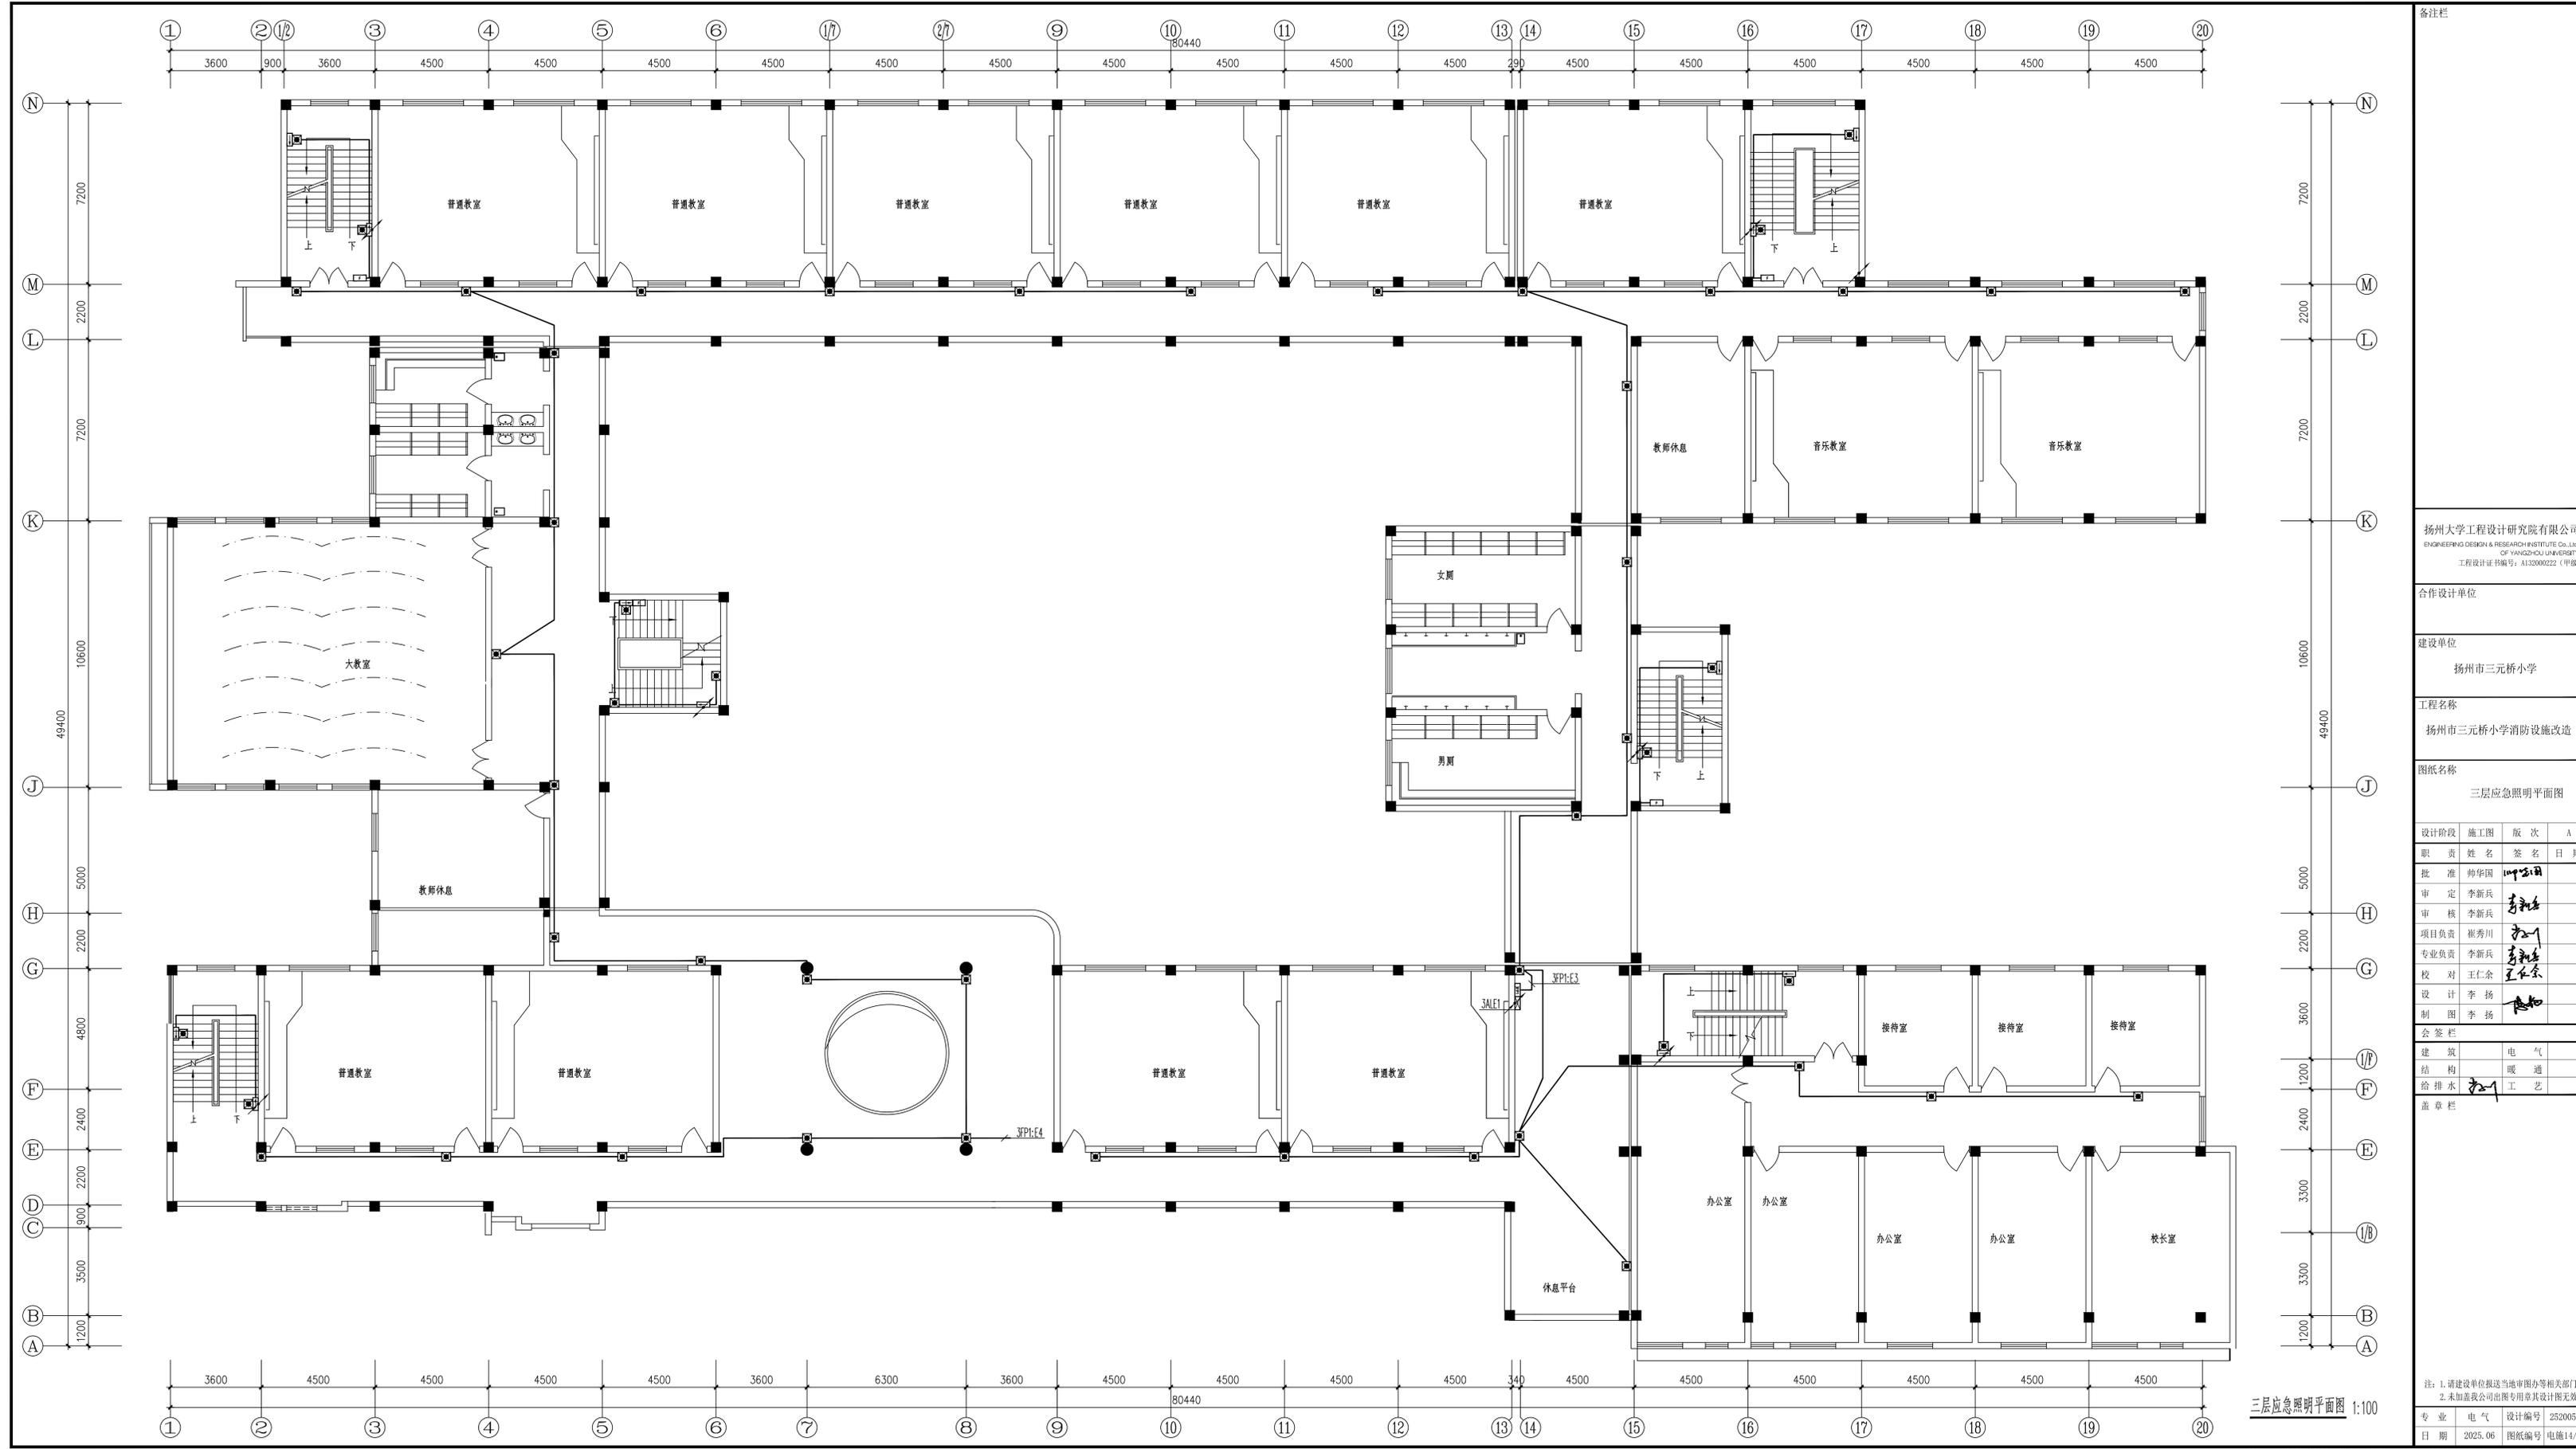

三层应急照明平面图 1:100

备注栏

扬州大学工程设计研究院有限公司  
ENGINEERING DESIGN & RESEARCH INSTITUTE CO., LTD.  
OF YANGZHOU UNIVERSITY  
工程设计证书编号: A132000222 (甲级)

合作设计单位

建设单位

扬州市三元桥小学

工程名称

扬州市三元桥小学消防设施改造

图纸名称

三层应急照明平面图


设计阶段	施工图	版次	A
职责	姓名	签名	日期
批准	帅华国	帅华国	
审定	李新兵	李新兵	
审核	李新兵	李新兵	
项目负责人	崔秀川	崔秀川	
专业负责	李新兵	李新兵	
校对	王仁余	王仁余	
设计	李扬	李扬	
制图	李扬	李扬	

会签栏	
建筑	电气
结构	暖通
给排水	工艺

盖章栏

注: 1. 请建设单位报送当地审图办等相关部门  
2. 未加盖我公司出图专用章其设计图无效

专业	电气	设计编号	252005
日期	2025.06	图纸编号	电施14/16

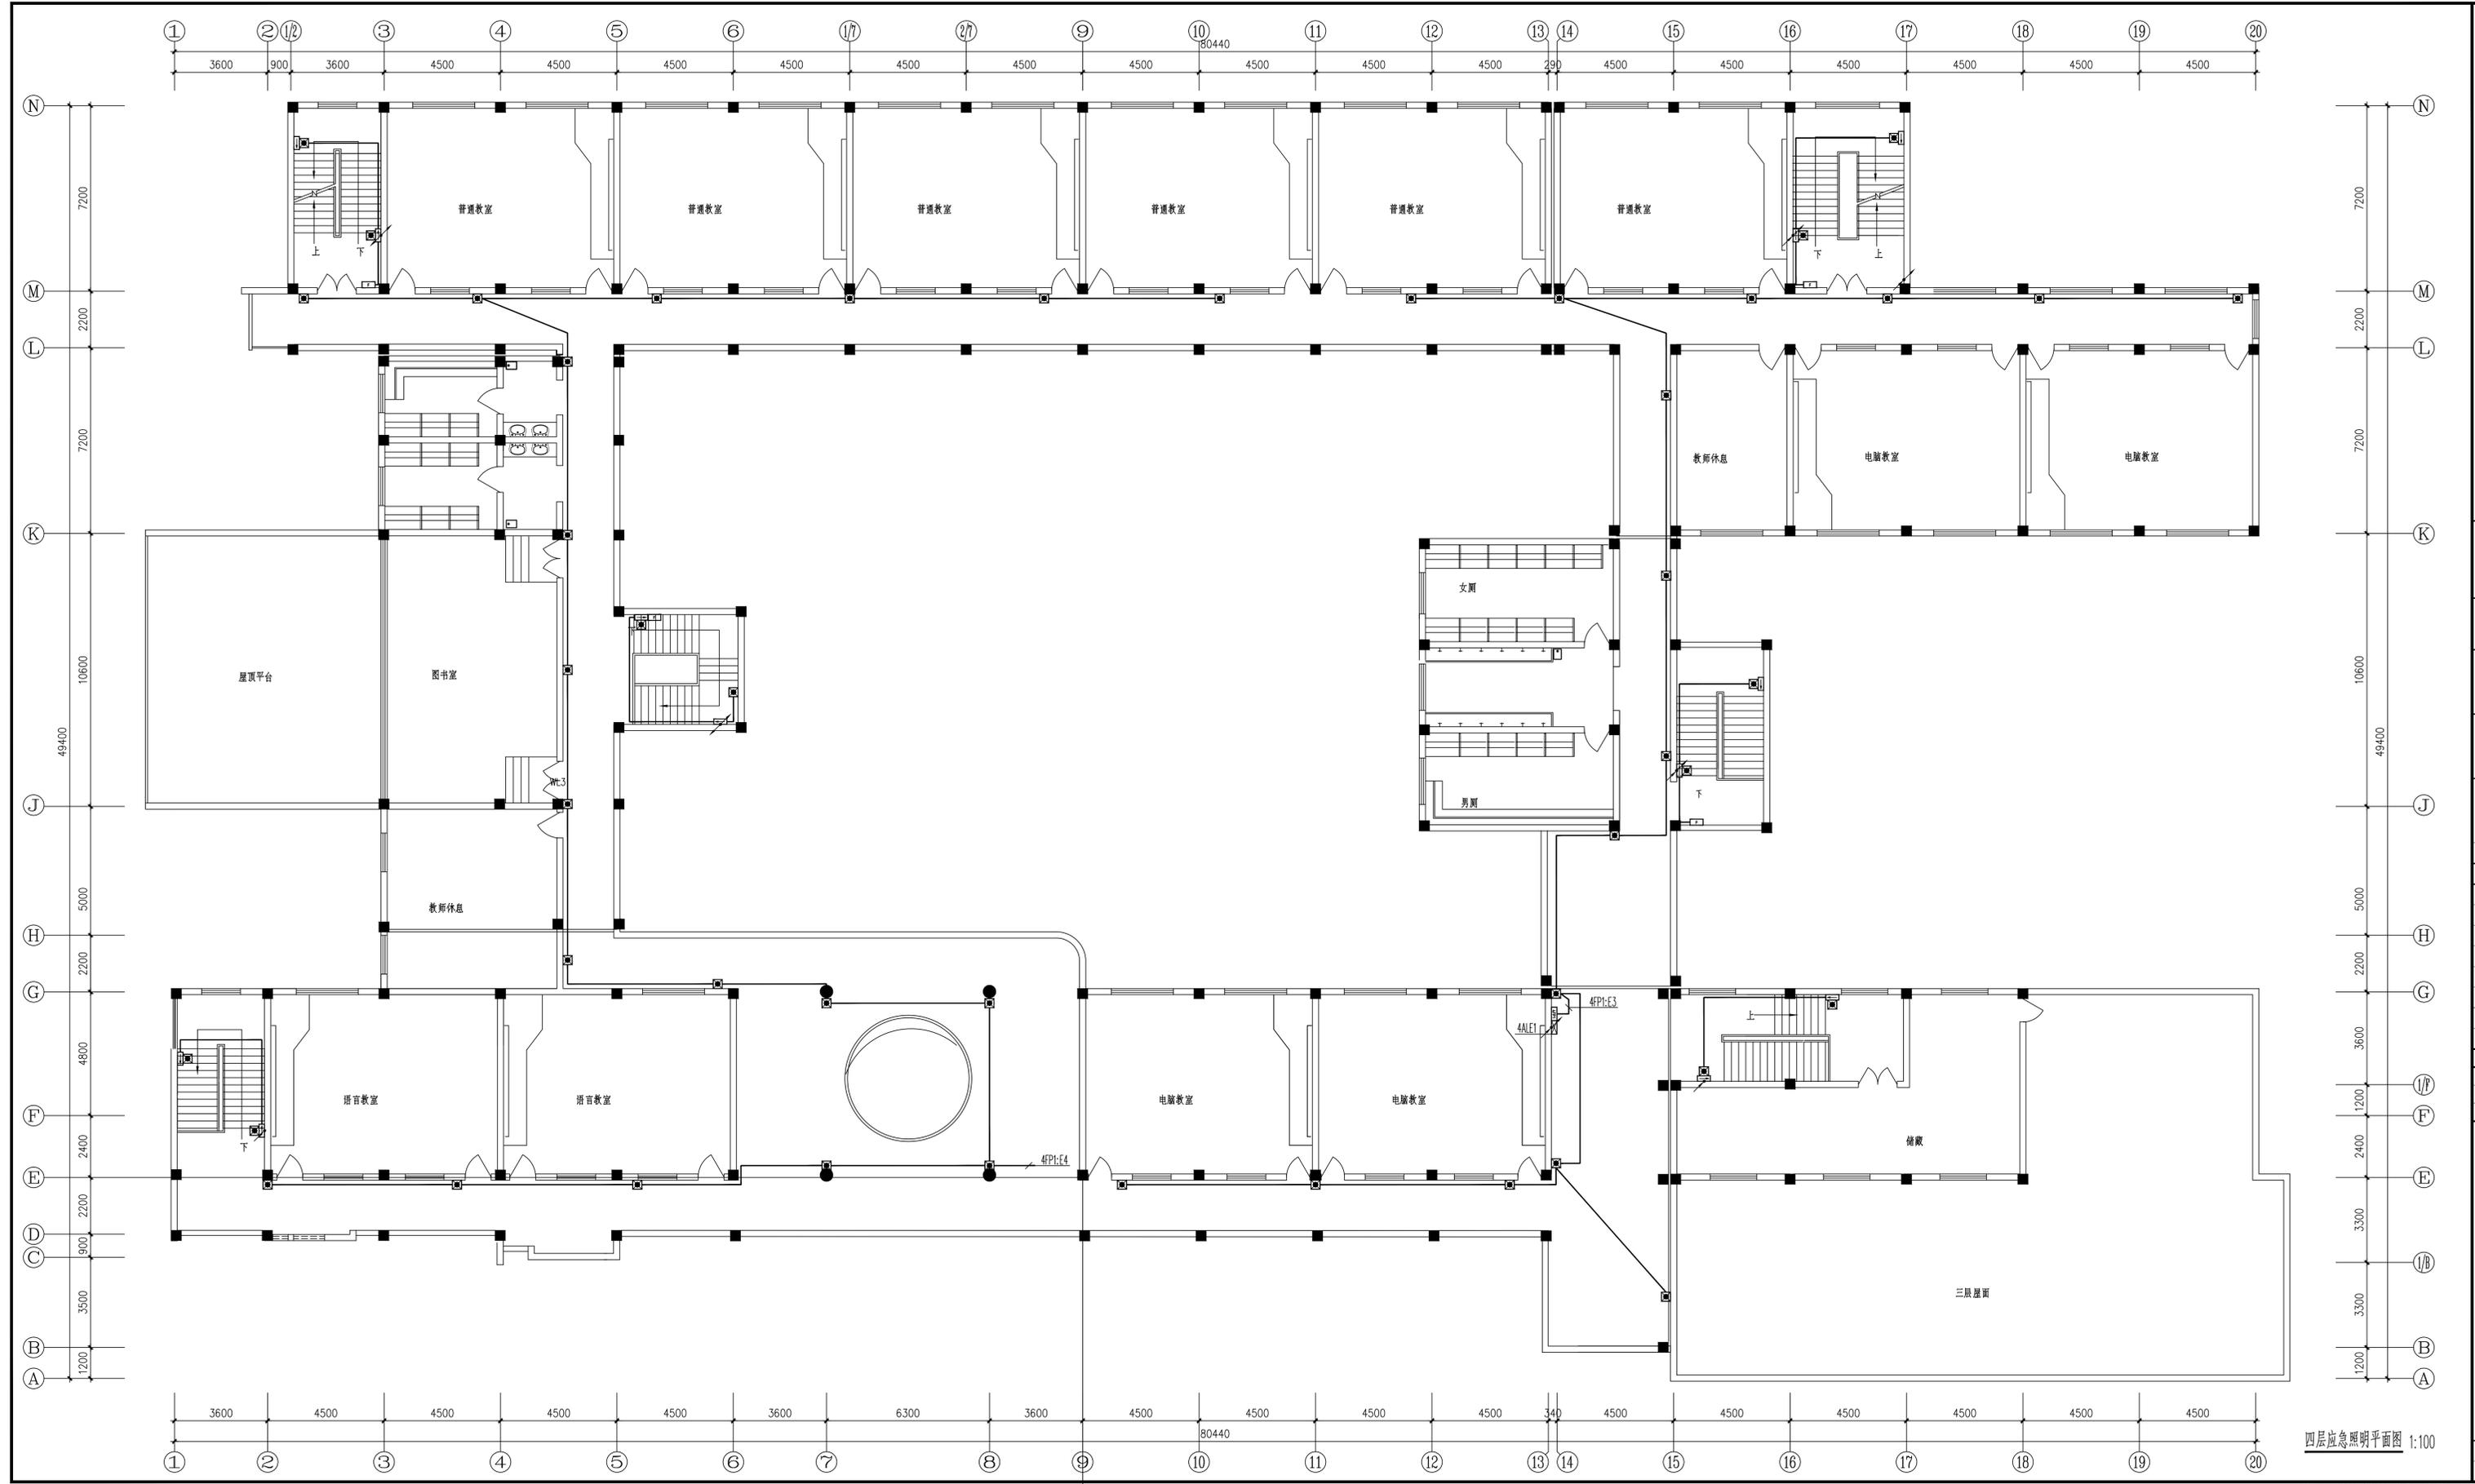

四层应急照明平面图 1:100

备注栏

扬州大学工程设计研究院有限公司  
ENGINEERING DESIGN & RESEARCH INSTITUTE CO., LTD.  
OF YANGZHOU UNIVERSITY  
工程设计证书编号: A13200022 (甲级)

合作设计单位

建设单位  
扬州市三元桥小学

工程名称  
扬州市三元桥小学消防设施改造

图纸名称  
四层应急照明平面图

设计阶段	施工图	版次	A
职责	姓名	签名	日期
批准	帅华国	帅华国	
审定	李新兵	李新兵	
审核	李新兵	李新兵	
项目负责人	崔秀川	崔秀川	
专业负责	李新兵	李新兵	
校对	王仁余	王仁余	
设计	李扬	李扬	
制图	李扬	李扬	

会签栏


专业	姓名	日期
建筑		
电气		
结构		
暖通		
给排水		
工艺		

盖章栏

注: 1. 请建设单位报送当地审图办等相关部门  
2. 未加盖我公司出图专用章其设计图无效

专业	电气	设计编号	252005
日期	2025.06	图纸编号	电施15/16

地址: 江苏省扬州市扬州大学江阳路南校区 电话: 0514-87637185 87361573 传真: 0514-87361573

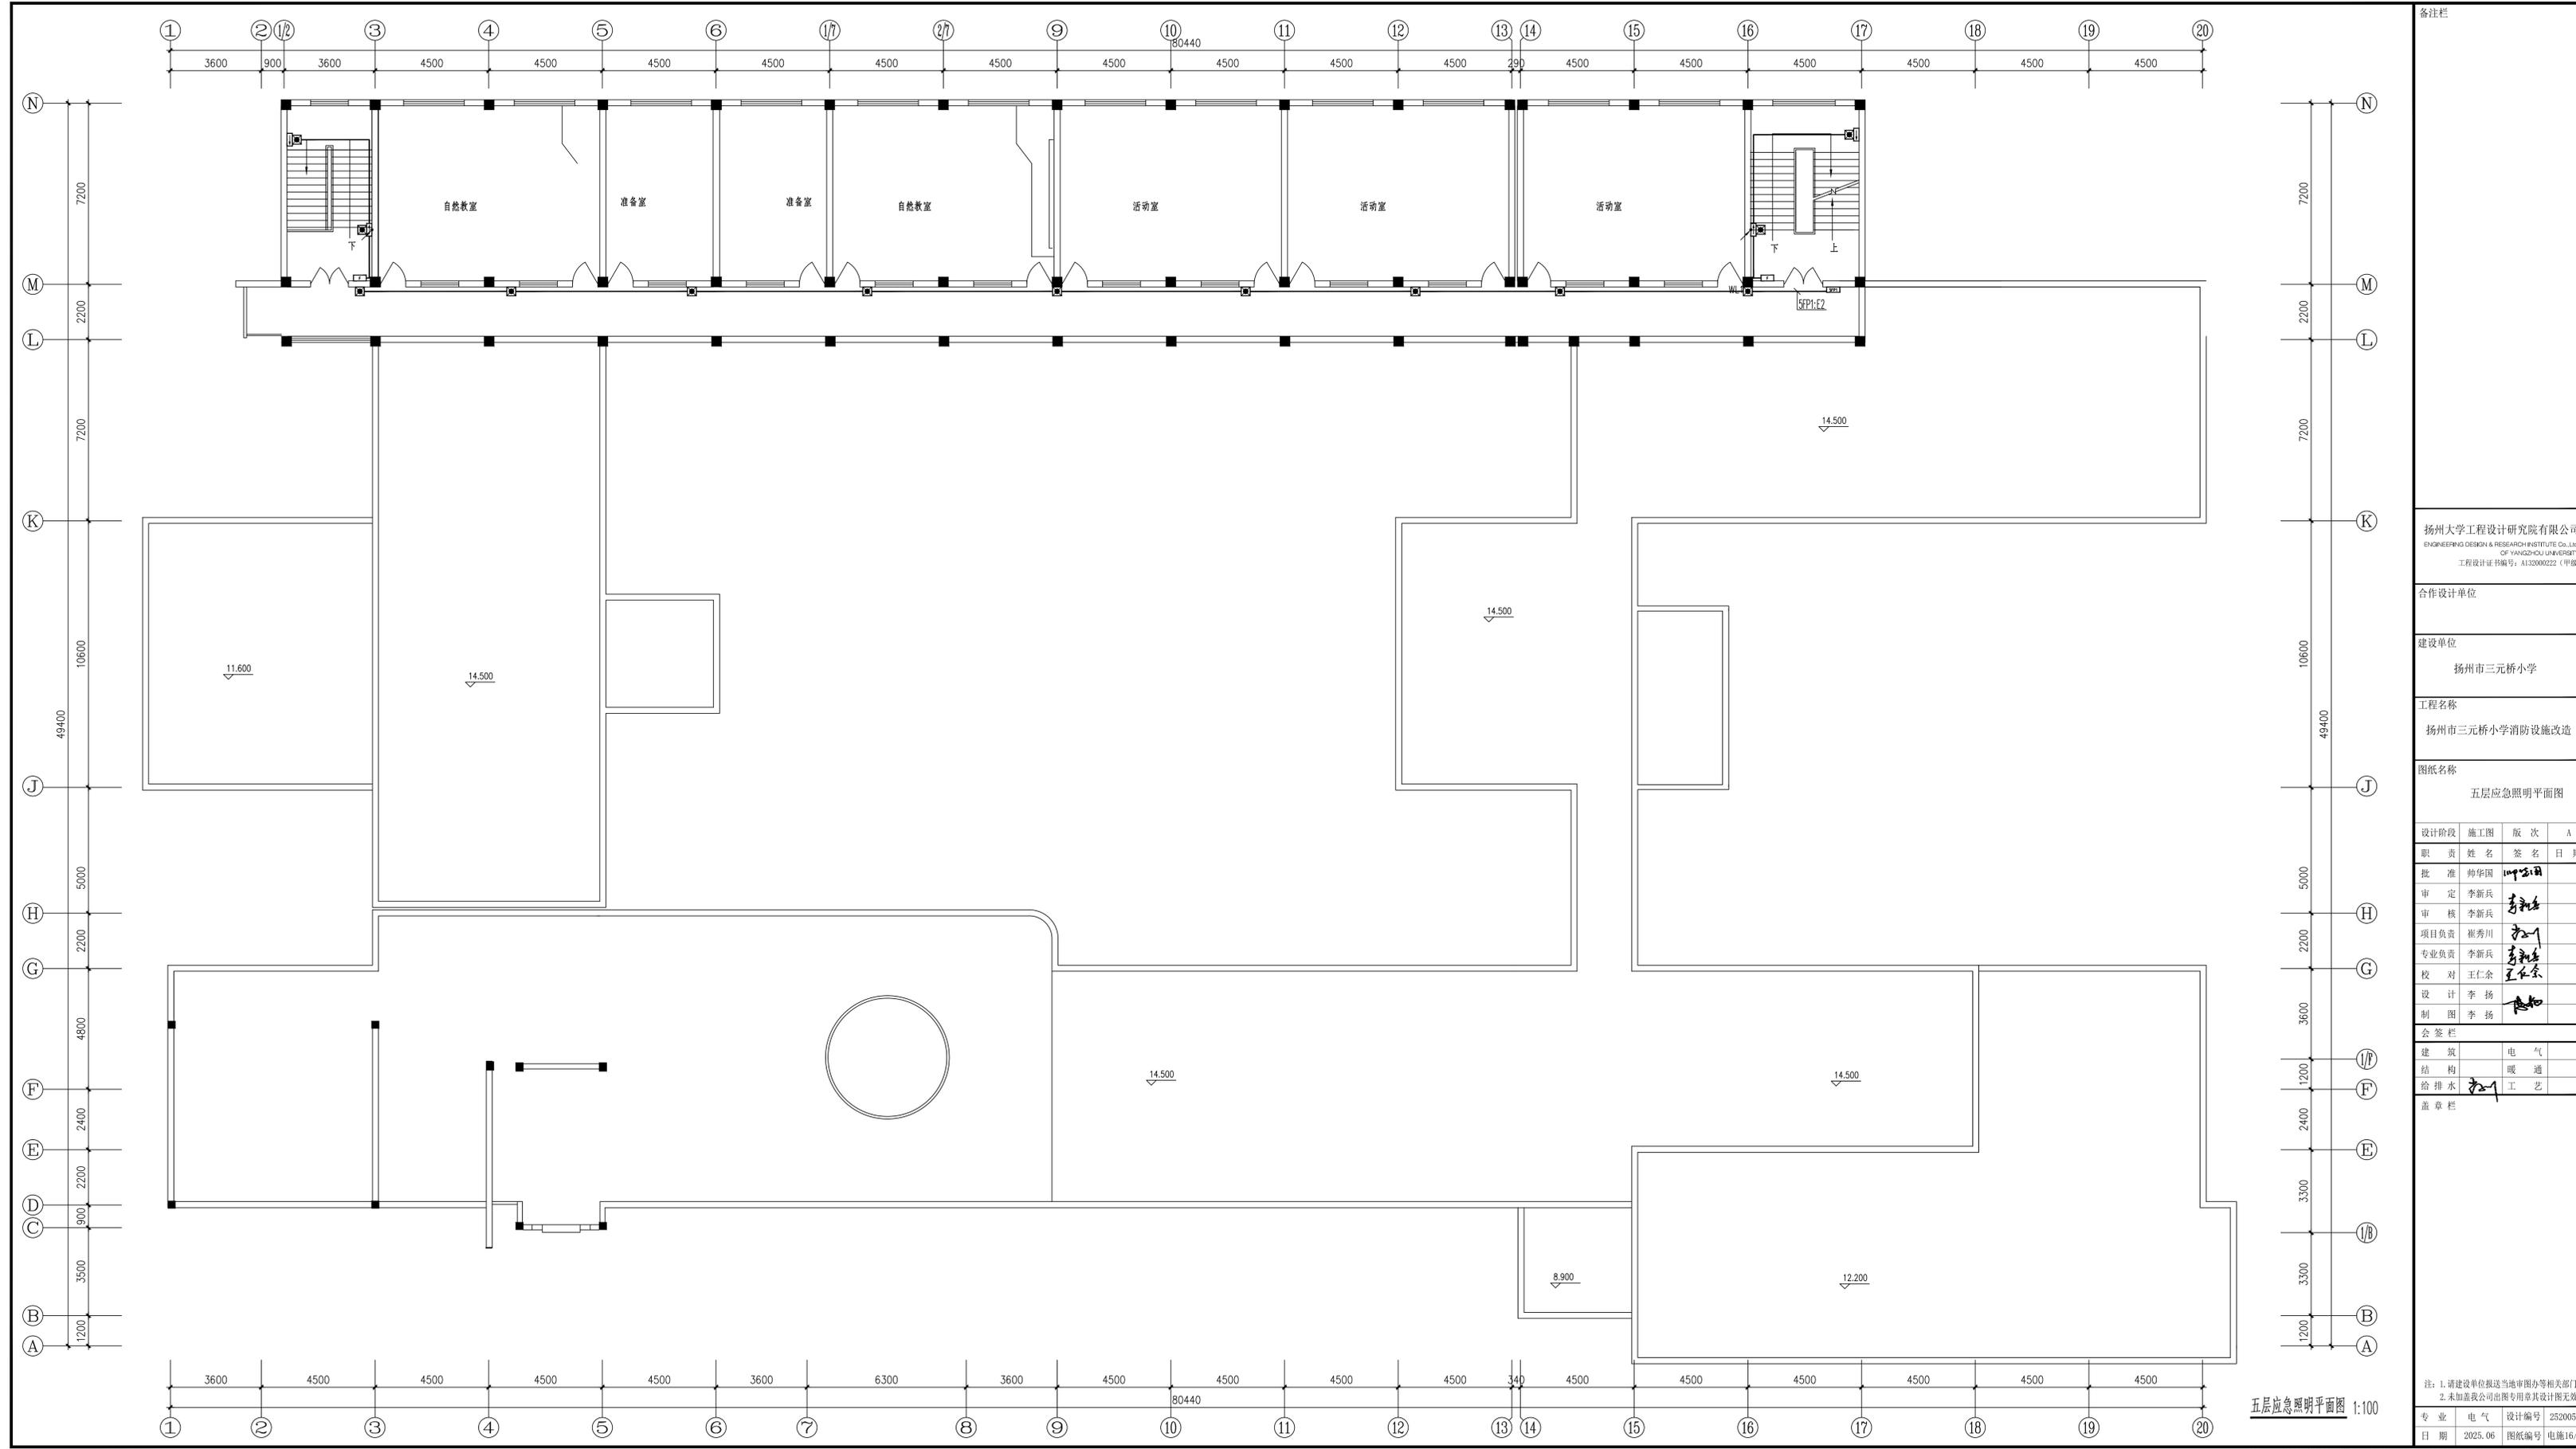

备注栏

扬州大学工程设计研究院有限公司  
ENGINEERING DESIGN & RESEARCH INSTITUTE CO.,LTD.  
OF YANGZHOU UNIVERSITY  
工程设计证书编号: A132000222 (甲级)

合作设计单位

建设单位

扬州市三元桥小学

工程名称

扬州市三元桥小学消防设施改造

图纸名称

五层应急照明平面图

设计阶段	施工图	版次	A
职责	姓名	签名	日期
批准	帅华国	帅华国	
审定	李新兵	李新兵	
审核	李新兵	李新兵	
项目负责	崔秀川	崔秀川	
专业负责	李新兵	李新兵	
校对	王仁余	王仁余	
设计	李扬	李扬	
制图	李扬	李扬	

会签栏	
建筑	电气
结构	暖通
给排水	工艺

盖章栏

注: 1. 请建设单位报送当地审图办等相关部门  
2. 未加盖我公司出图专用章其设计图无效

专业	电气	设计编号	252005
日期	2025.06	图纸编号	电施16/16

五层应急照明平面图 1:100