



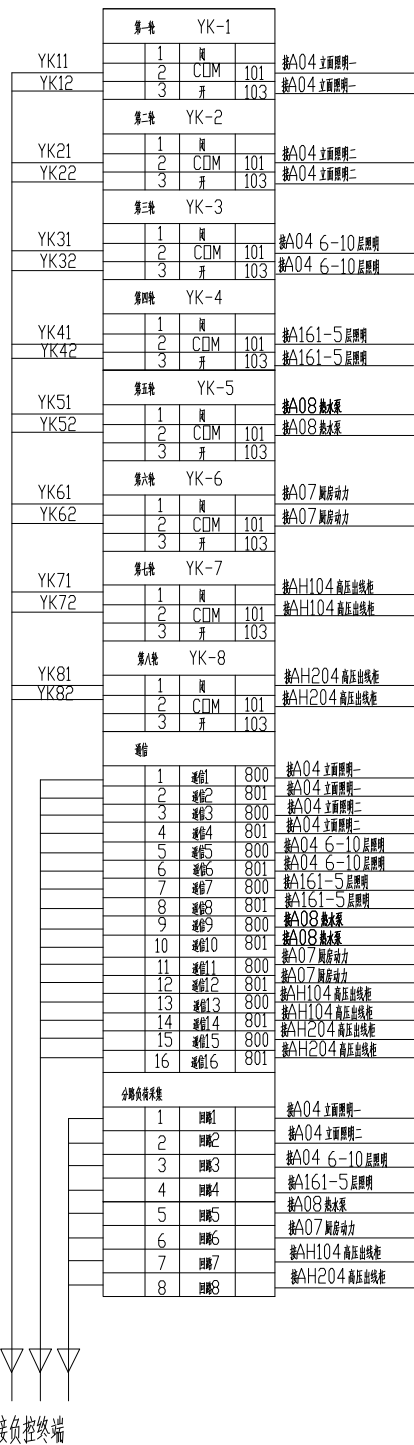

设备	技术参数要求
专变终端	1、支持4 路以上脉冲接口，接口不足可软件升级。 2、支持对智能采集表的数据采集与储存。
表计	1、支持功率脉冲输出。 2、测量准确度不低于有损0.5 级。
智能采集表	1、同时支持三相三线 and 三相四线接入。 2、具备实时电压、电流、有功功率、需量数据测量、存储。 3、具备1 路RS485 数据接口(具备平均功率输出量), 1 路脉冲输出接口。 4、支持DL/T645-2007/698 通讯协议。 5、测量准确度不低于有损0.5 级。
电流互感器	1、测量准确度不低于0.5 级。 2、新增互感器采用开口式接线方式。

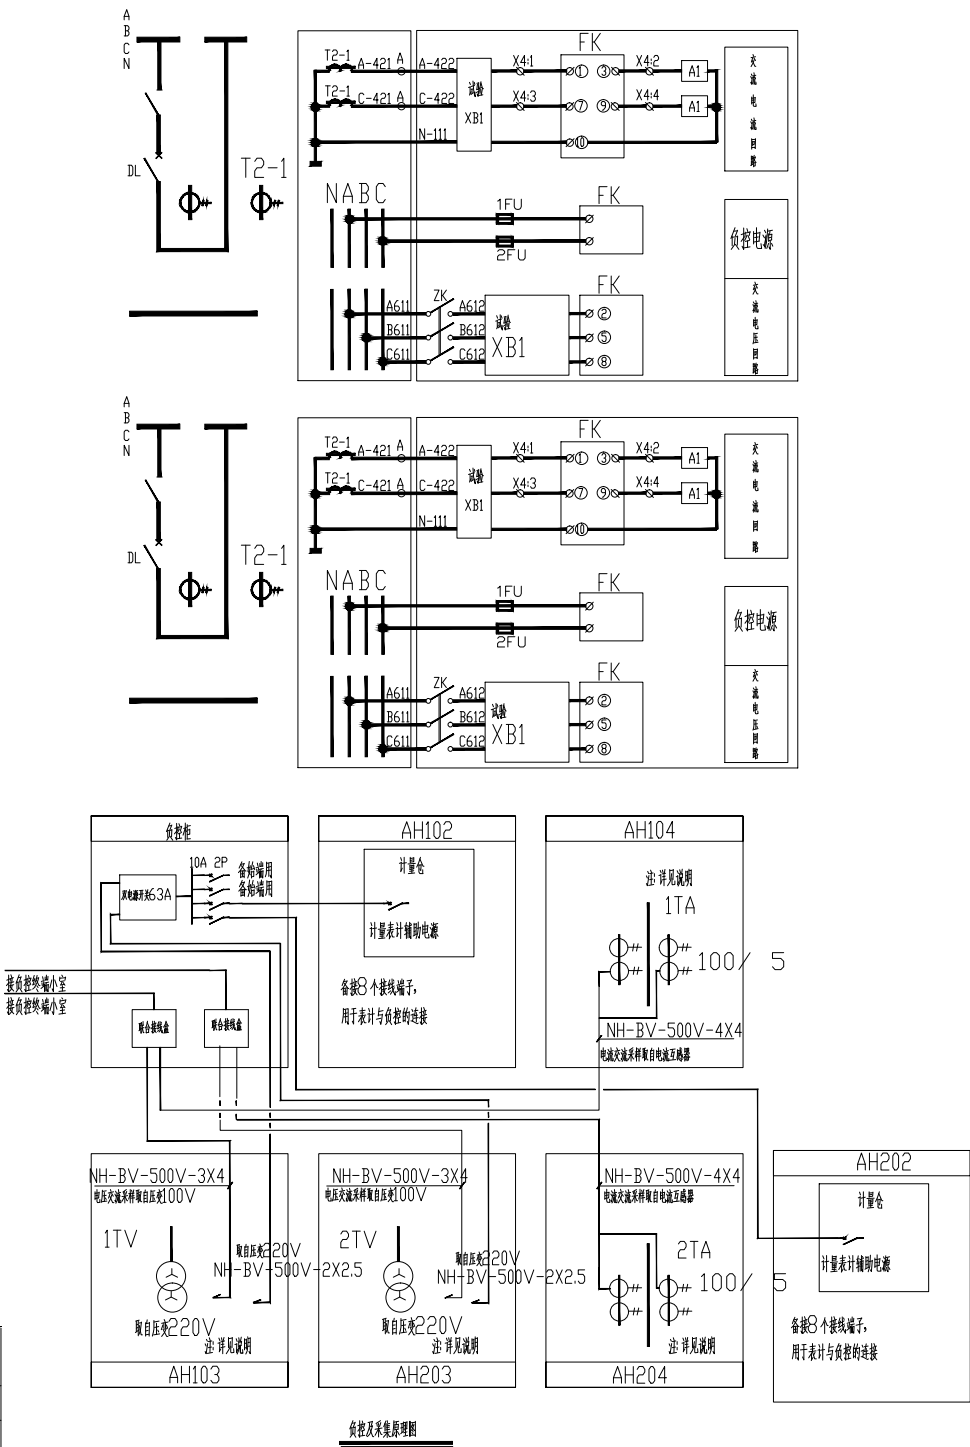

- 注:
- 变电所计量柜内设八档可拆卸端子排, 以便连接负控系统线路。
 - 负控天线根据供电部门基站位置现场定。

常州伊泰电力设计有限公司 设计证书号: A232018615			10kV江苏省连云港市中级人民法院 配电		施工(设计阶段)
批准	丁文彬	校核	陈乾	负控小室二次接线及布置图	
审核	张建华	设计	于折开		
会签		制图		比例	
		日期	2025. 05	图号	D0101-12