



业主				
总监				
总建筑师				
结构师				
给水				
电气				
暖通				
工艺				

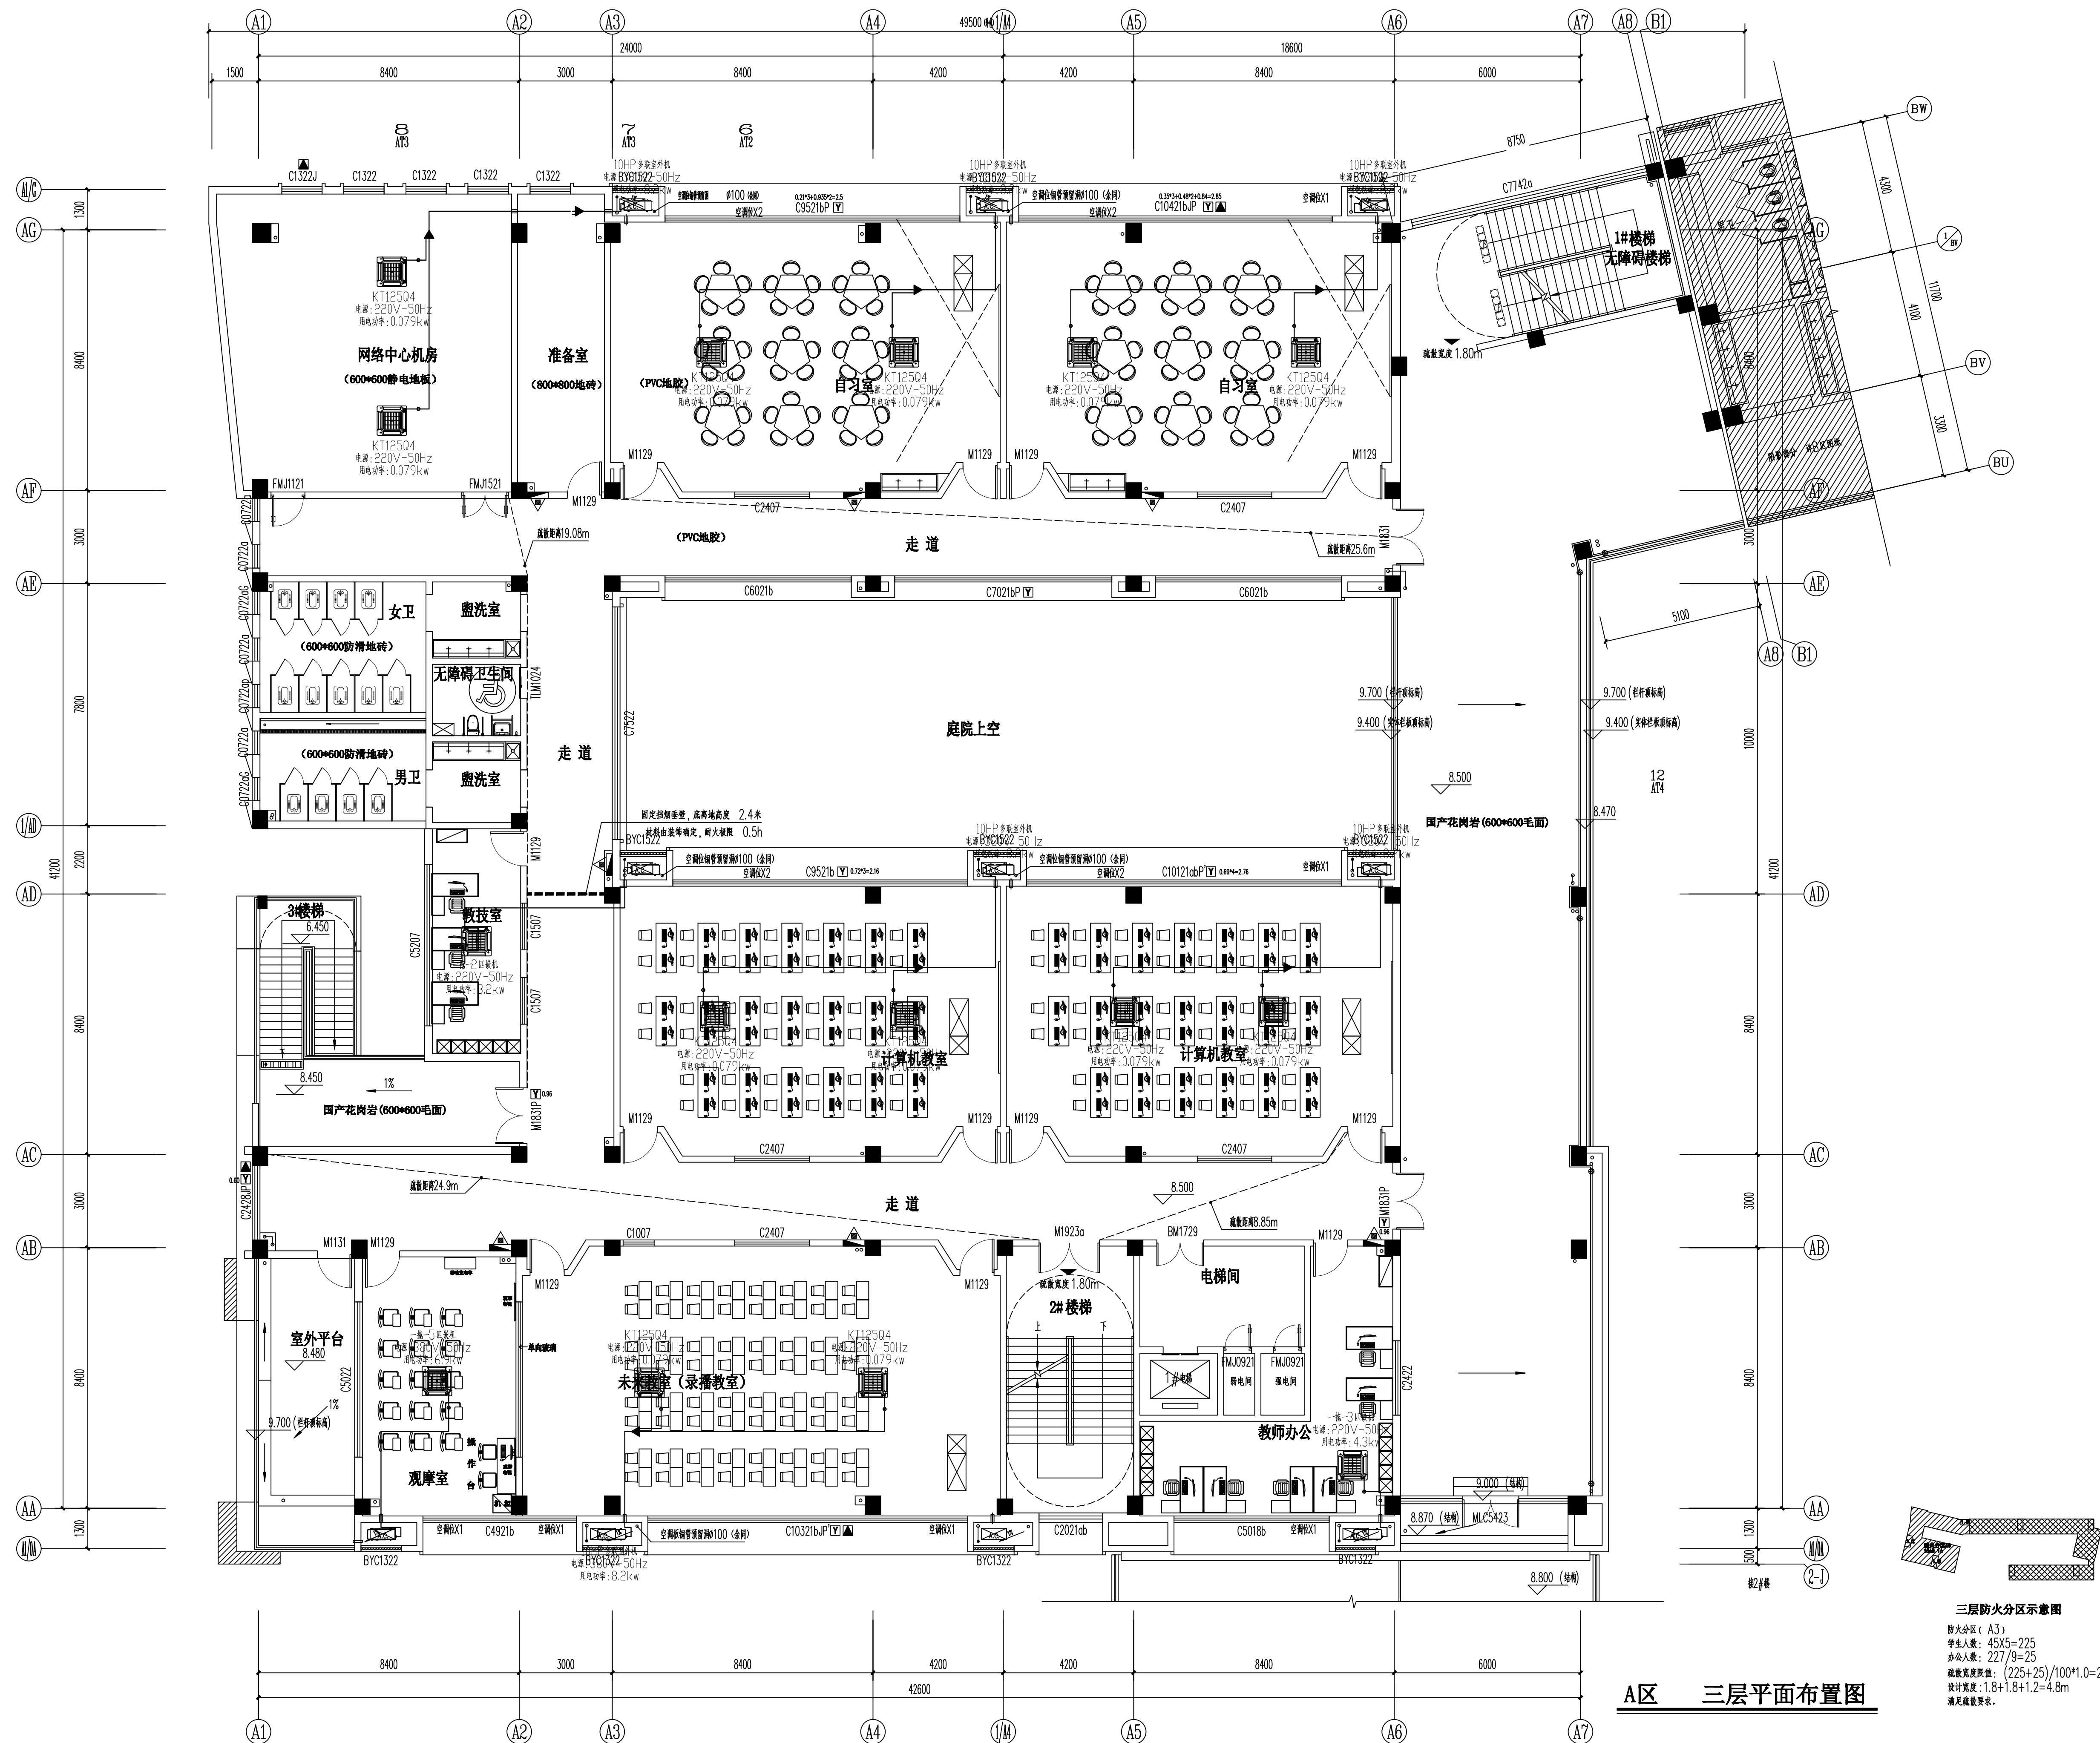

备注 NOTES

导航图

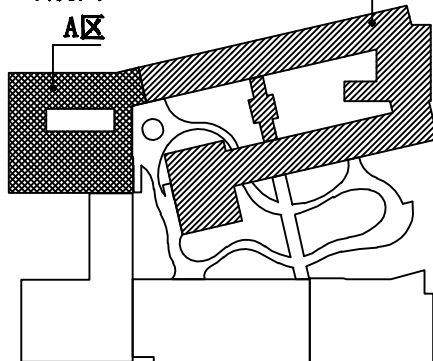

阴影区域为本项目,其中 A区为专教1、行政;
B区为普教、图书阅览、云廊。

执业签章 REGISTER STAMP

出图签章 PERMISSION STAMP

苏州安省建筑设计有限公司



 建筑工程甲级 A232014503
市政工程乙级 A232014503

审 定 APPROVED		
审 核 CHECKED	朱永健	
项目负责 PROJECT MGR.	许红伟	
专业负责 SPECIALTY MGR.	朱永健	
校 对 CHECKED	顾进锋	
设 计 DESIGN	范 伟	
会 签 DESIGN	范 伟	

建设单位 CLIENT

苏州尚璃数字贸易发展有限公司

项目名称	PROJECT TITLE
------	---------------

言里小学(暂名)新建空调工程
1#楼(普教、图书阅览、专教1、行政) A座

圖紙內容 DRAWING TITLE	圖號 DRAWING NO.	圖名 DRAWING NAME	圖號 DRAWING NO.	圖名 DRAWING NAME
圖紙內容 DRAWING TITLE	圖號 DRAWING NO.	圖名 DRAWING NAME	圖號 DRAWING NO.	圖名 DRAWING NAME

1#楼A区 一层空调平面布置图

设计编号 SIGN NO.	CS230880B	专 业 SPECIALTY	空
工 号	101	图 号	101

阶段 STAGE	施工 CONSTRUCTION	图号 DRAWING NO.	SN
比例 PROPORTION	1:100	图幅 SIZE	A

頁 本	10	目 次
-----	----	-----

REVISION