



强电	弱电	动力	给排水
总体	建筑	结构	暖通

Autodesk

Autodesk

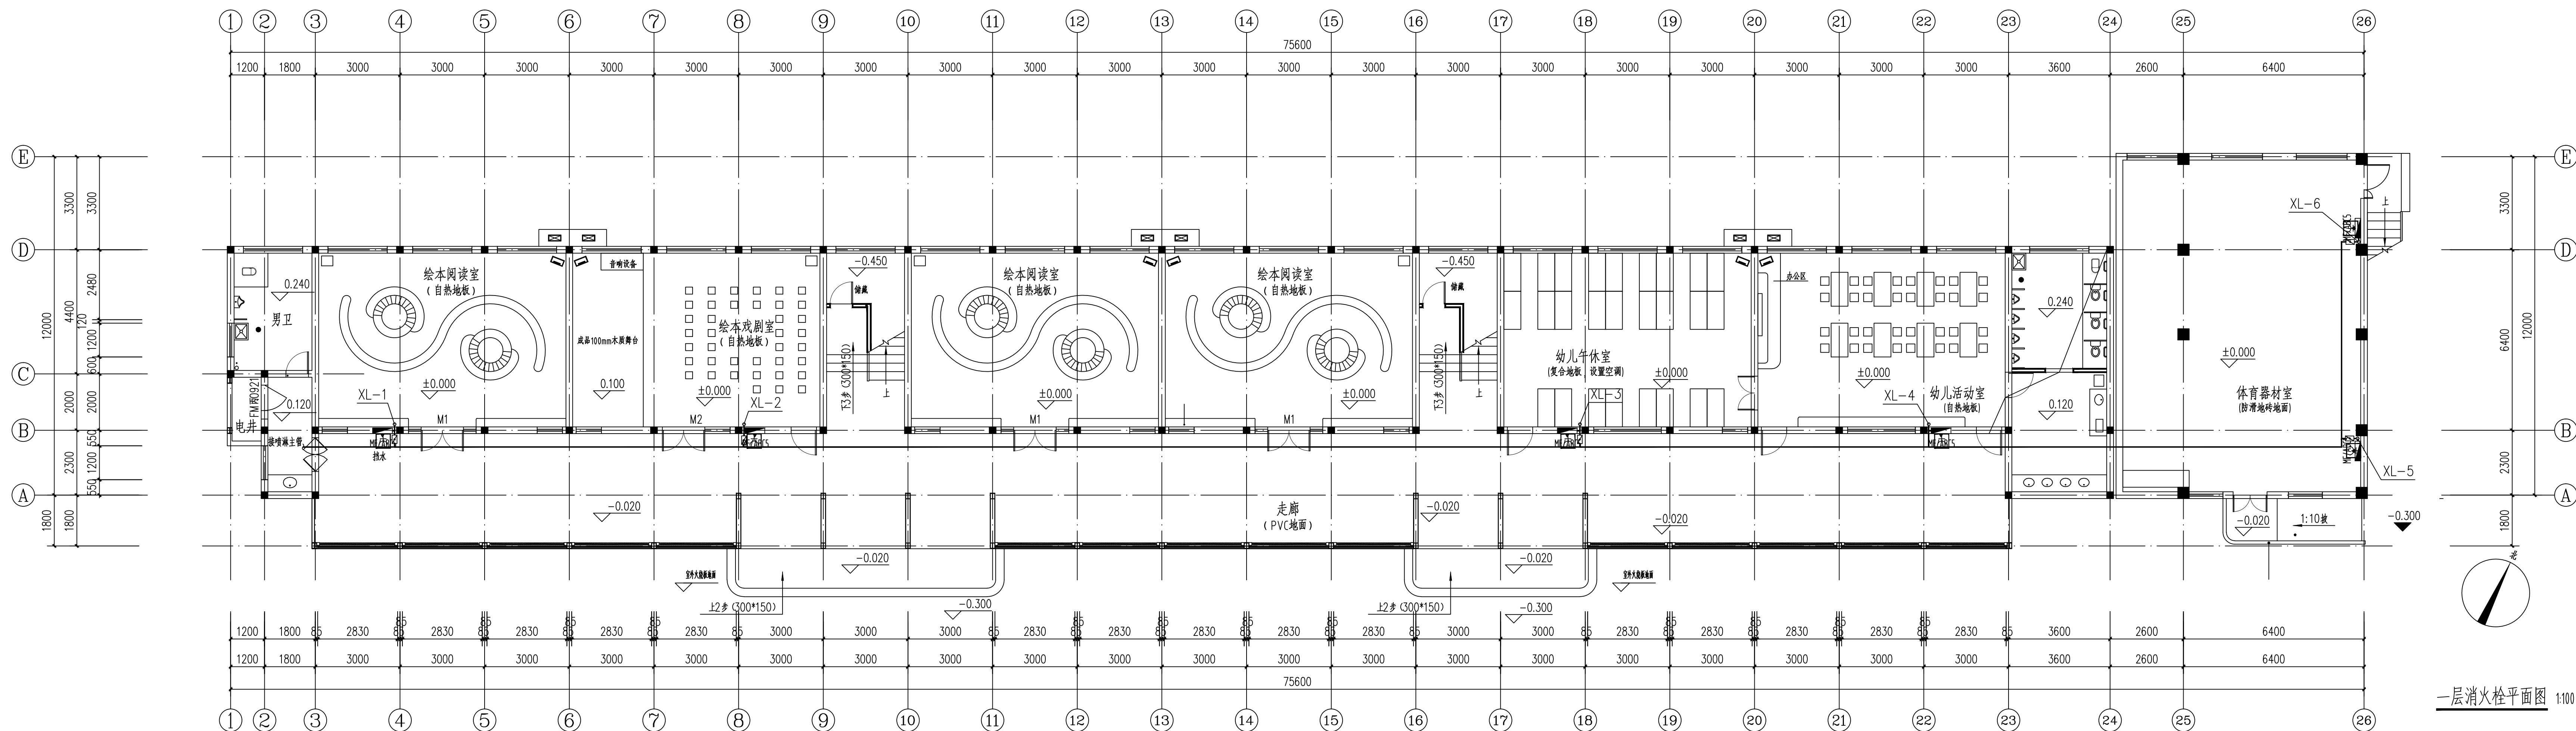

一层消火栓平面图 1:100

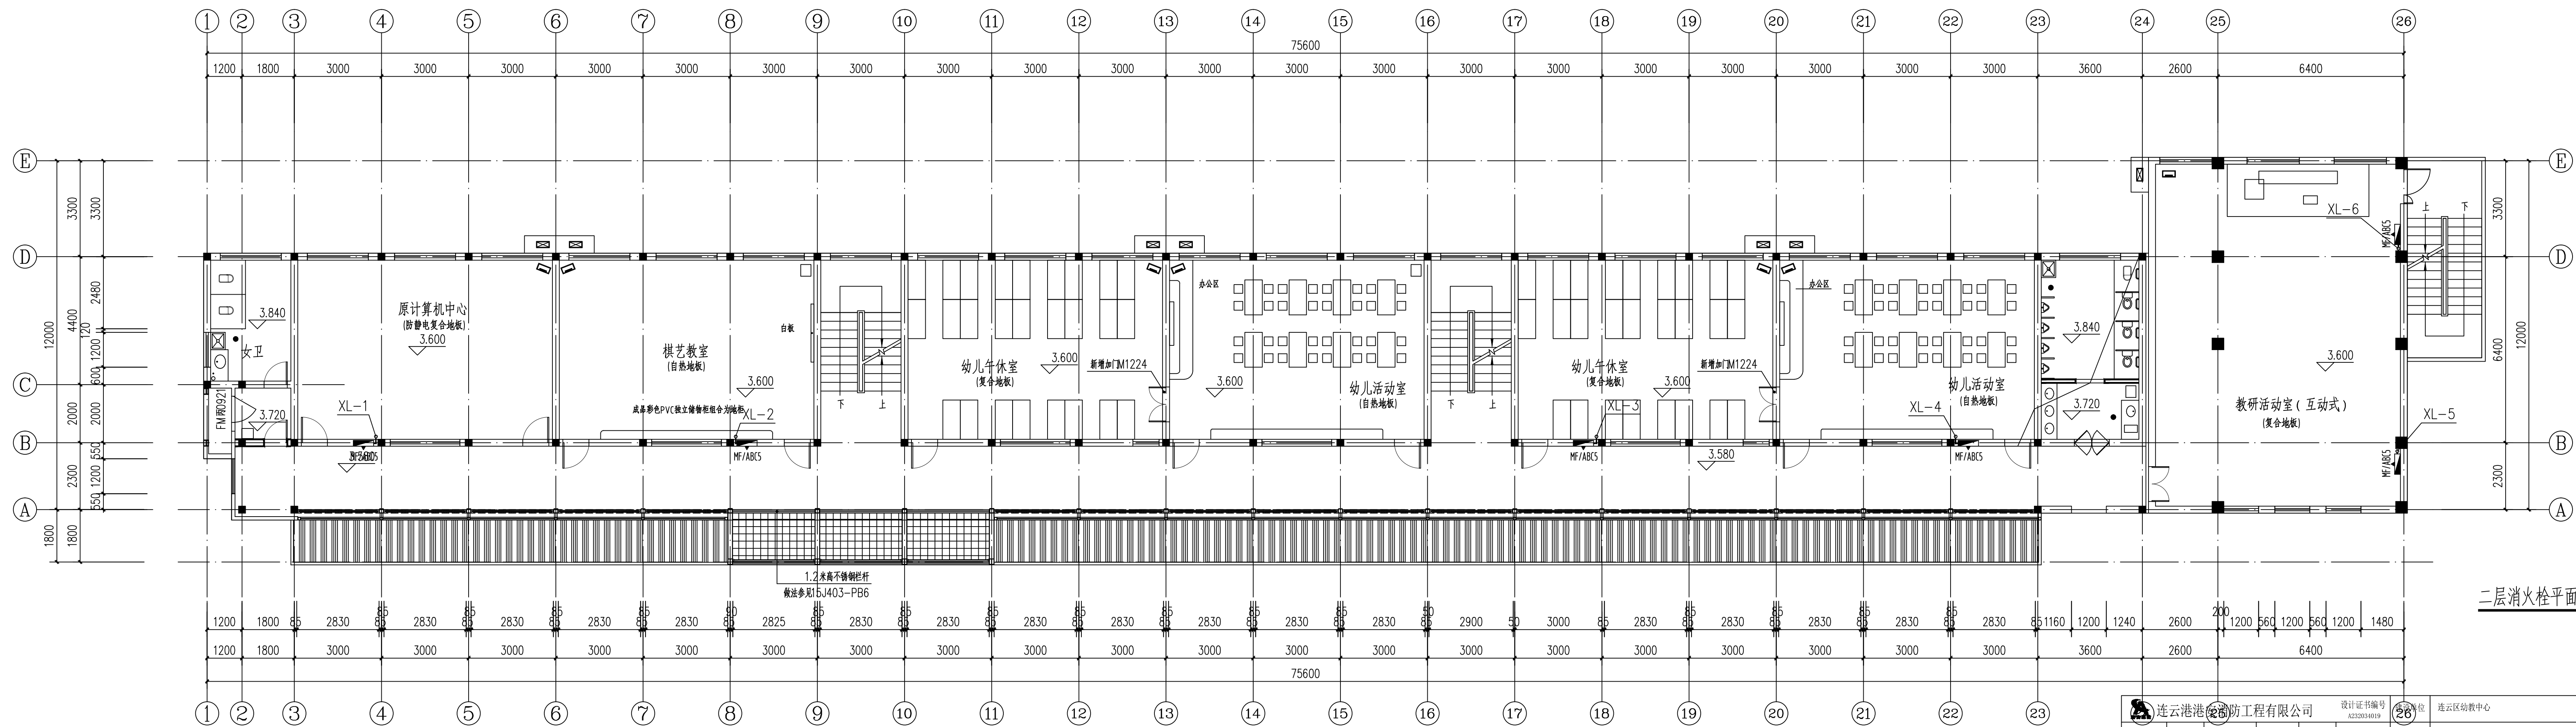

二层消火栓平面图 1:100

连云港消防工程有限公司		设计证书编号	6220304899	工程号	20250702	
项目负责人	万斌	专业负责	时培良	工程名称	连云港区幼教中心	
专业审订	顾传宇	设计	王磊	图名	一层消火栓平面图	
校对	时培良	制图	王磊	图号	A1+1/4	
					日期	20250702

本图须加盖本院出图签章, 否则一律无效