



# 施工说明


不得翻印图纸尺寸施工。如有任何不详细事宜，请在施工前与设计  
师会商。本图设计内容未经设计师许可不得在其它地方使用。  
版本号：第一次出图空白，第一次修改为A，第二次修改为B。

出图章： PERMISSION STAMP


<b>一、设计依据：</b>	7、成品304拉丝不锈钢拖把池：厚度为2.0mm，高度为600mm。
1、建设单位有关函件、传真及E-mail文件	8、成品陶瓷蹲坑、脚踏阀冲水器。
2、现行的国家有关建筑设计规范、规程和规定	9、自动感应式陶瓷小便斗。
3、民用建筑设计通则(GB50352-2019)	10、石英石洗手槽：厚度为20mm，采用 $\square 50*50*2$ 不锈钢方管做骨架，按压式水龙头。
4、城市公共厕所设计标准(CJJ 14-2016)	11、化妆镜：小于1平方米的采用5mm厚，大于1平方米的采用8mm厚。
5、《中小学设计规范》(GB50099-2011)	12、门套：1.2mm厚古铜色拉丝不锈钢。
<b>二、工程概况：</b>	<b>四、施工中注意事项：</b>
1、项目名称：南京江北新区浦厂中学厕所改造工程项目	1.本工程所用材料质量，施工要求及验收规则等，除注明者外均应按国家及地方颁布的有关标准、规范、规程、规定执行。
2、建设地点：南京市江北新区	2.图中墙体、门洞、窗户等定位尺寸均为现场测量所得，部分尺寸跟现场尺寸有出入，故施工前请认真复核尺寸；以施工现场定位为准。
3、建筑单位：南京江北新区浦厂中学	

## 三、工程做法：


1、内墙面：	(a) 8厚墙砖，美缝剂处理（面砖高度贴至吊顶上口200mm；面砖规格：300*600）
面砖墙面 (带防水层)	(b) 4厚强力胶粉泥粘层，揉挤压实
	(c) 1.5厚聚合物水泥基复合防水涂料防水层（防水层高度1.8m）
	(d) 20厚1:3水泥砂浆分层压实抹平
	(e) 原墙面基层
	2、楼、地面：
面砖地面 (带防水层)	(b) 20厚1:3干硬性水泥砂浆结合层，表面撒水泥粉
	(c) 1.5厚聚氨酯防水层（表面宜撒粘适量细砂，在墙柱交接处翻起高度不小于150）
	(d) 1:3水泥砂浆或最薄处30厚C20细石混凝土找坡层抹平
	(e) 60厚C15混凝土垫层（仅一层有）
	(f) 原楼、地面基层
	门槛石为20mm厚金镶玉大理石（盥洗间入口）
3、吊顶：	(a) 600*600*0.8铝扣板与配套专用龙骨固定
铝合金方板 吊顶	(b) 与铝合金方板配套的专用下层副龙骨联结，间距 $\leq 600$
	(c) 与安装型式配套的专用上层主龙骨，间距 $\leq 1200$ 用吊件与钢筋吊杆联结后找平
	(d) 10号镀锌低碳钢丝（或 $\phi 8$ 钢筋）吊杆，双向中距 $\leq 1200$ ，吊杆上部与板底预留吊环（勾）固定
	(e) 现浇钢筋混凝土板底预留 $\phi 10$ 钢筋吊环（勾），双向中距 $\leq 1200$
	吊顶高度暂定2900mm，具体高度根据现场情况调整。
4、前室隔断：	新砌隔断：采用蒸压砂加气块，砂浆采用M5的混合砂浆，四周除门洞外应做混凝土翻边，高度不应小于200mm，宽同墙厚，混凝土强度等级不应小于C20。洞边及自由端设置100x200的构造柱，柱内设钢筋2 $\phi 12$ ， $\phi 6@200$ ，构造柱与隔墙同拉结筋 $\phi 6@500$ ，伸入隔墙内1m；墙体上部设置120厚压顶，内设钢筋2 $\phi 12$ ， $\phi 6@200$ 。
5、200*200以上，不大于1平方米洞口封堵，采用8@200双层双向钢筋植入洞口原结构梁中，C35砼浇筑；200x200以下洞口封堵，直接吊模，C35素混凝土浇筑。	
6、蹲坑地台采用MU15混凝土实心砖（240x115x53），M5砌筑砂浆。	

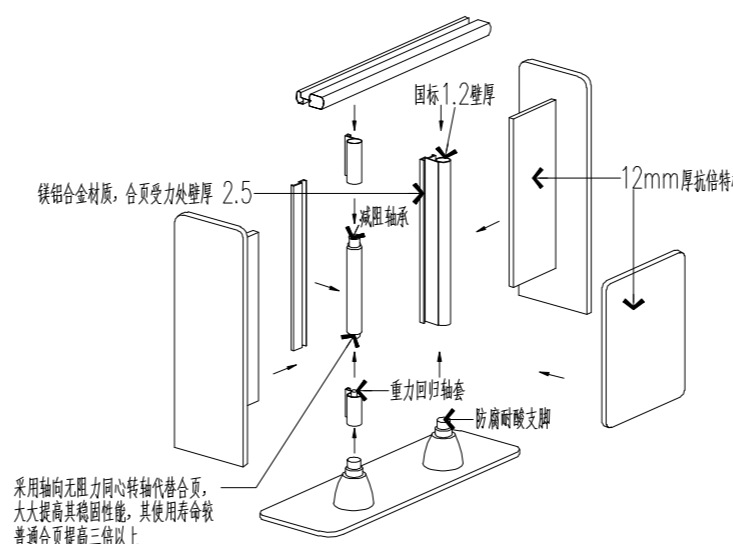


圆立柱隔断配件装配示意图

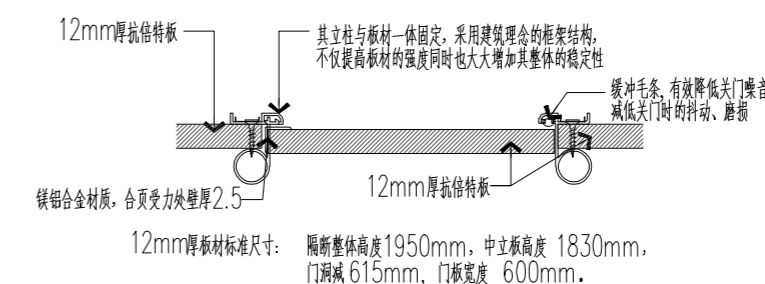

圆立柱隔断配件剖面图

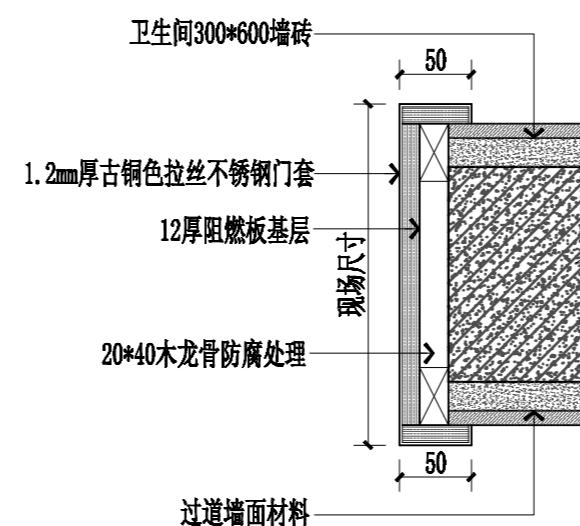

不锈钢门套剖面图 1:5

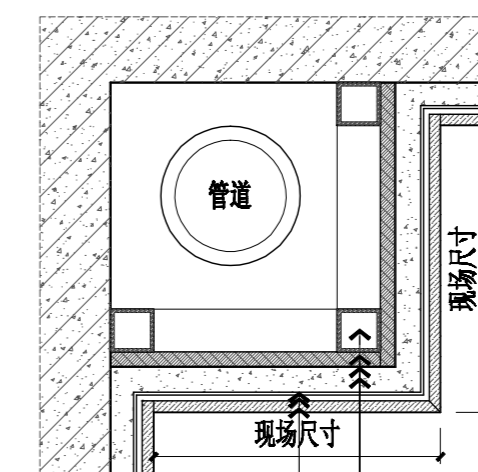

墙砖包管节点图 1:3

职责 RESPONSIBILITY	实名 NAME TYPED	签名 SIGNATURE
制图 DRAWING		
设计 DESIGNED		
专业负责人 DISCIPLINE CHARGE		
项目负责人 PROJECT MANAGER		
校对 CHECKED		
审核 APPROVED		
批准 AUDITED		

图 纸 会 签 DISCIPLINE JOINTLY SIGNED BY		
专业 DISCIPLINE	实名 NAME TYPED	签名 SIGNATURE
建筑 ARCHITECTURE		
结构 STRUCTURE		
给排水 WATER/WASTE WATER		
电气 ELECTRIC		
暖通 HVAC		
景观 LANDSCAPE		
智能 INTELLIGENCE		

建设单位 南京江北新区浦厂中学	CLIENT
--------------------	--------

项目名称 南京江北新区浦厂中学厕所改造工程项目	PROJECT TITLE
----------------------------	---------------


子项名称	SUBPROJECT TITLE
------	------------------

图 名 施工说明	DWG TITLE
-------------	-----------


工程编号 PROJECT NO	2025-A
出图日期 DATE	2025.06
修改版本 REV	
图纸编号 DWG NO	建施-01

不得翻印图纸尺寸施工。如有任何不事宜，请在施工前与设计  
师会商。本图设计内容未经设计师许可不得在其它地方使用。  
版本号：第一次出图空白，第一次修改为A，第二次修改为B。

出图章： PERMISSION STAMP

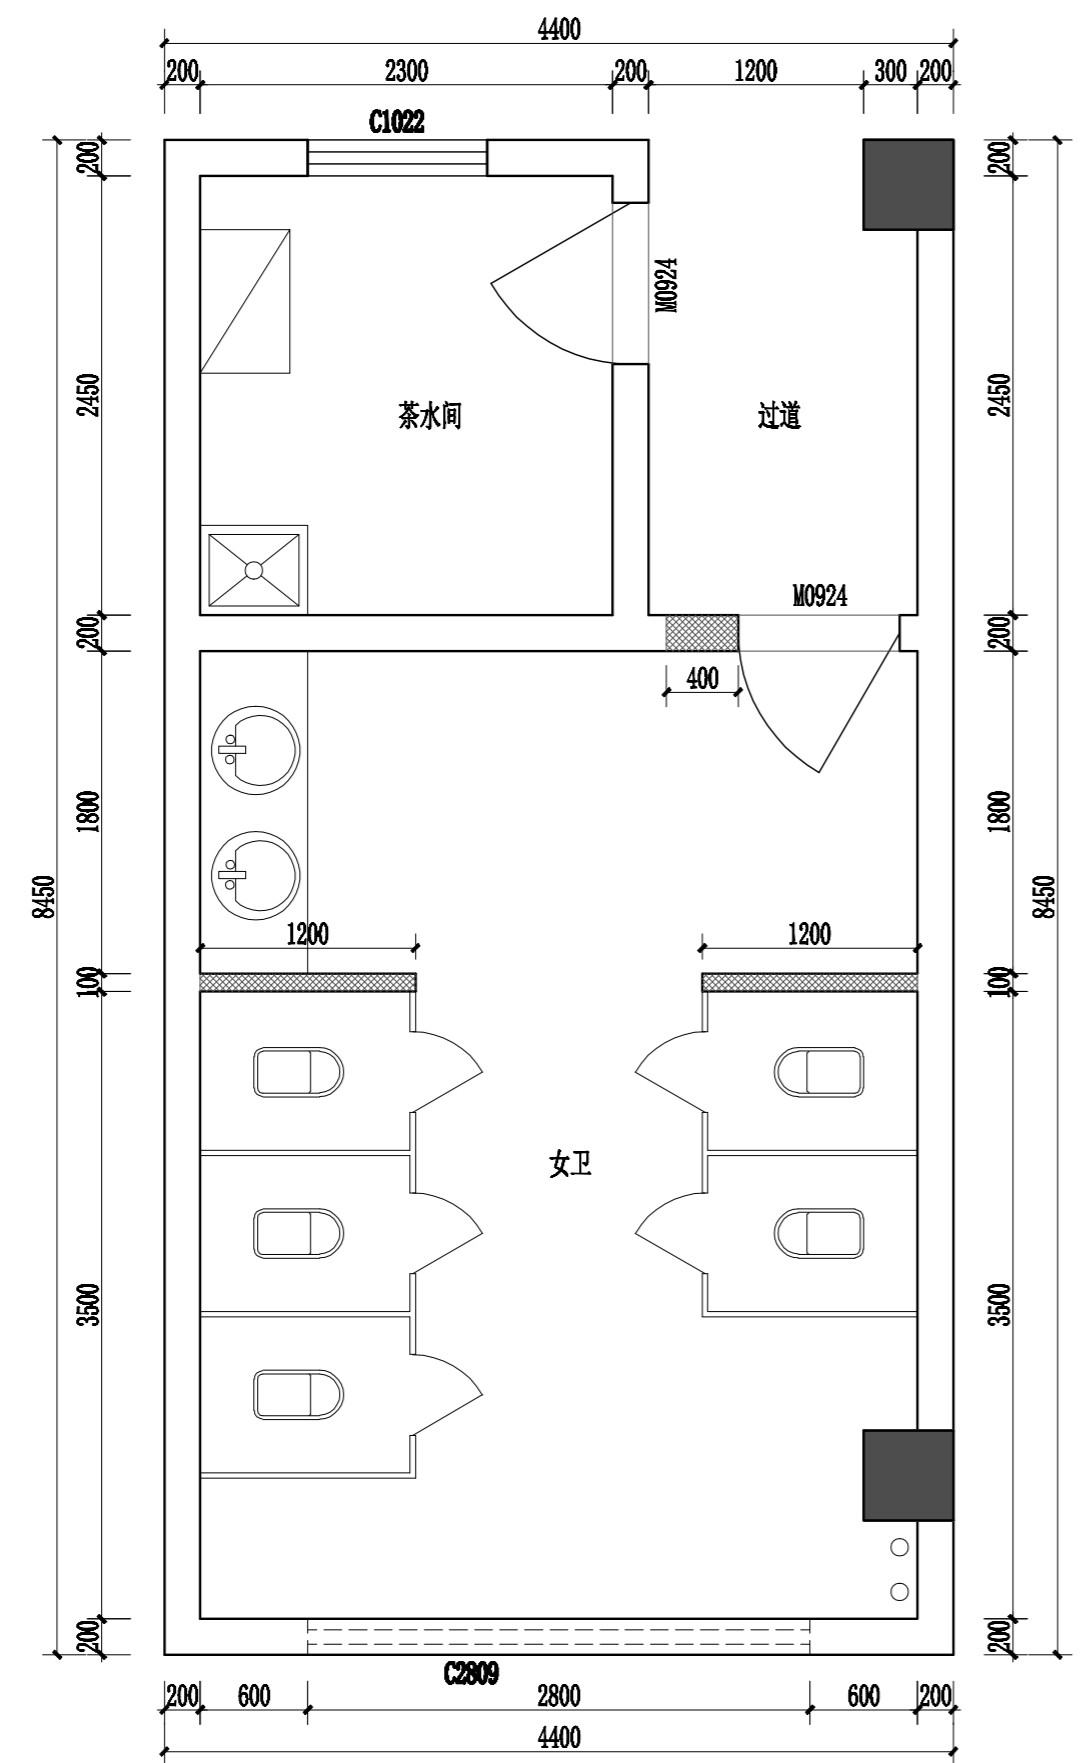

**行政楼二层卫生间原始平面图 1:40**  
层高3800mm, 原吊顶标高2900mm

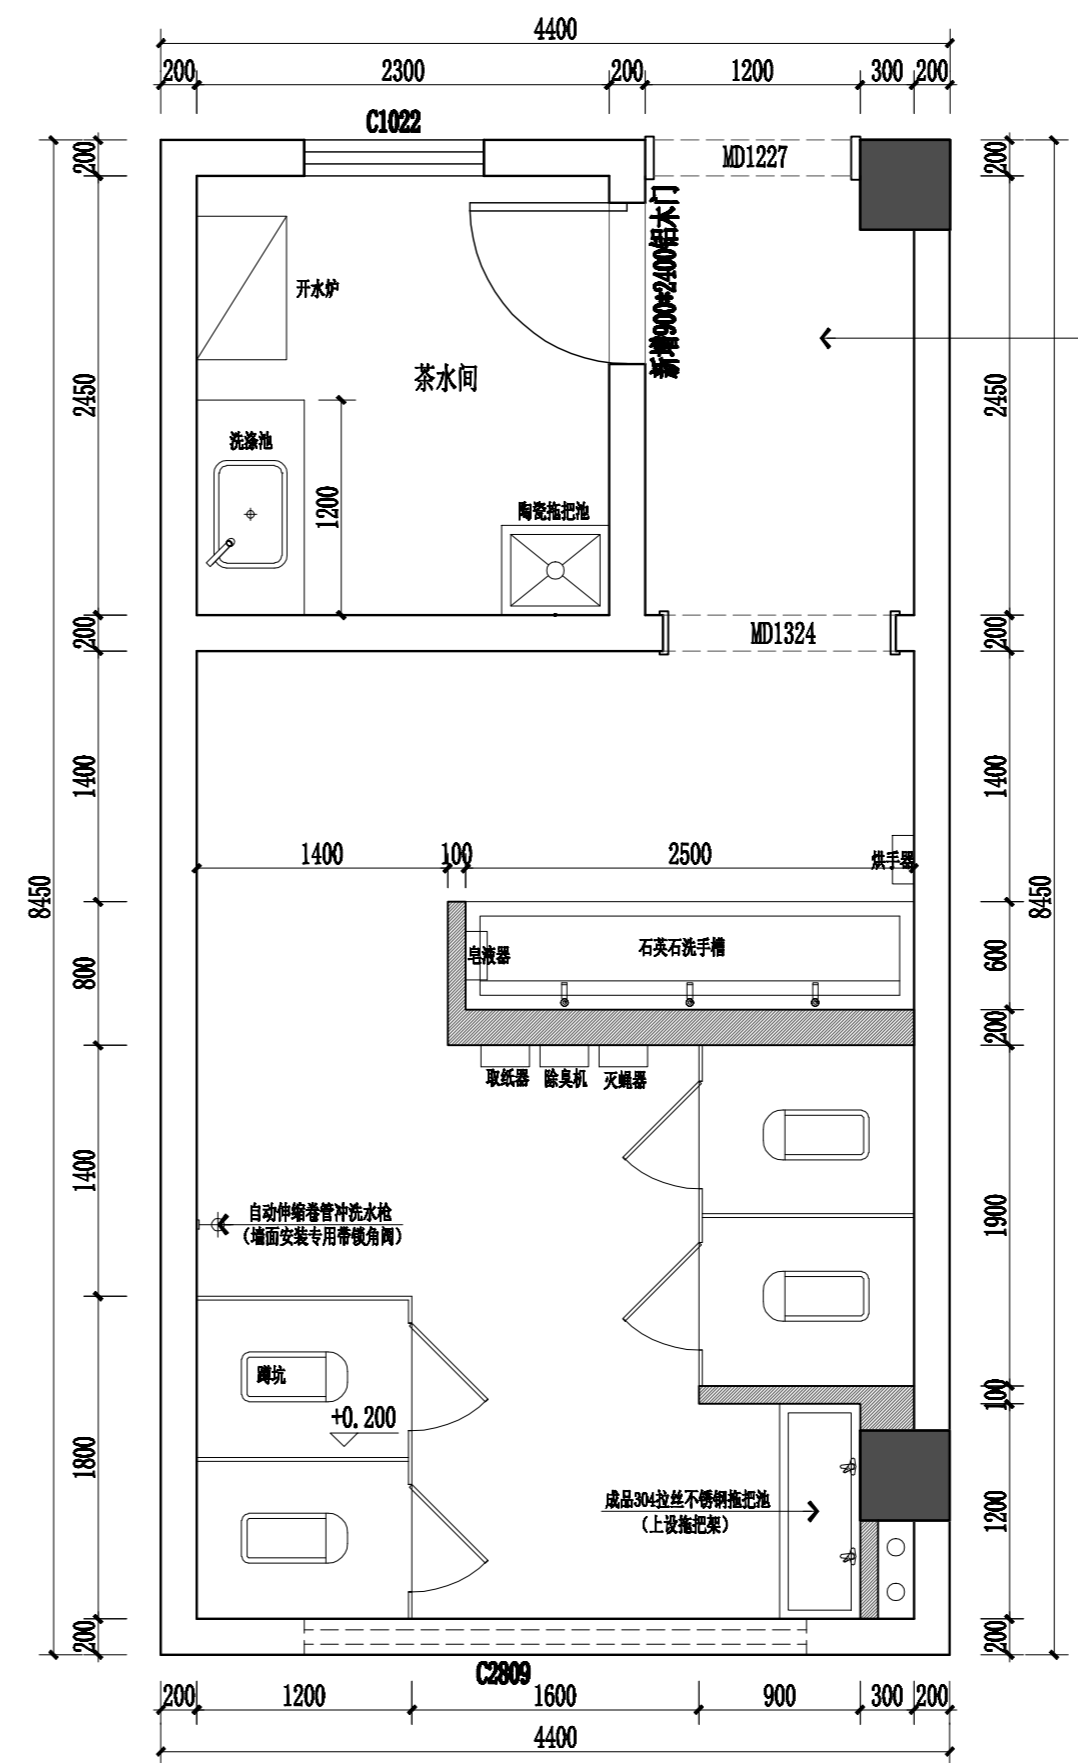

**行政楼二层卫生间改造平面图 1:40**

拆除墙体  
新建墙体

- 注：1、原地面地砖、原墙面墙砖拆除至结构层。  
2、原铝扣板吊顶拆除。  
3、原砖砌台阶、蹲坑、石英石洗手槽、拖把池、小便斗、隔断及建筑门全部拆除。  
4、内部给排水管道、配电照明管线全部拆除重做。  
5、行政楼二层茶水间立面做法同行政楼三层茶水间。  
6、行政楼二层女厕立面做法参考行政楼三层男厕立面做法。

职责	实名	签名
RESPONSIBILITY	NAME TYPED	SIGNATURE
制图		
DRAWN		
设计		
DESIGNED		
专业负责人		
DISCIPLINE CHARGE		
项目负责人		
PROJECT MANAGER		
校对		
CHECKED		
审核		
APPROVED		
批准		
AUDITED		

图纸会签

专业	实名	签名
DISCIPLINE	NAME TYPED	SIGNATURE
建筑		
ARCHITECTURE		
结构		
STRUCTURE		
给排水		
WATER/WASTE WATER		
电气		
ELECTRIC		
暖通		
HVAC		
景观		
LANDSCAPE		
智能		
INTELLIGENCE		

建设单位 CLIENT  
南京江北新区浦厂中学

项目名称 PROJECT TITLE  
南京江北新区浦厂中学厕所改造工程项目


子项名称 SUBPROJECT TITLE

图名 DWG TITLE  
行政楼二层卫生间原始平面图及改造平面图


工程编号 PROJECT NO	2025-A	
出图日期 DATE	修改版本 REV	图纸编号 DWG NO
2025.06		建施-02

不得翻印或用于其他用途。如有任何不妥事宜，请在施工前与设计单位沟通。本图设计内容未经设计师许可不得在其他地方使用。  
版本号：第一次出图空白，第一次修改为A，第二次修改为B。

出图章： PERMISSION STAMP

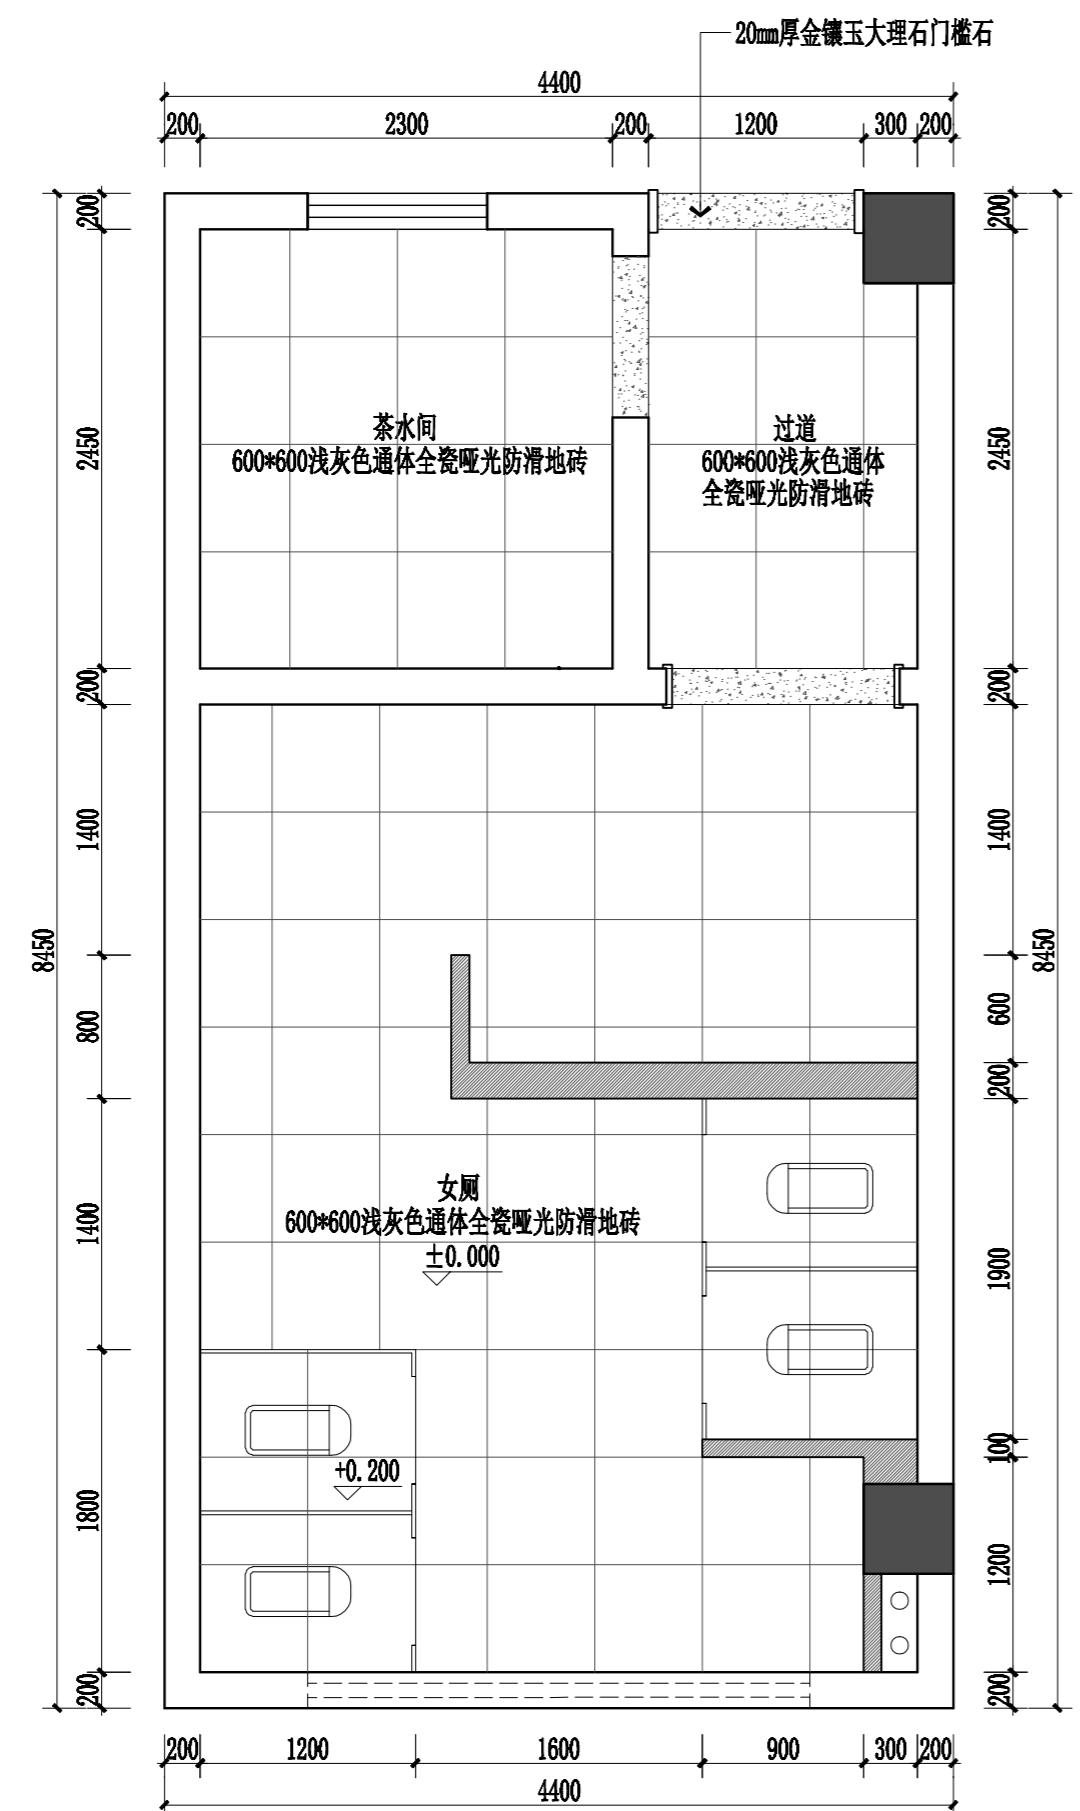

行政楼二层卫生间地面材质图 1:40

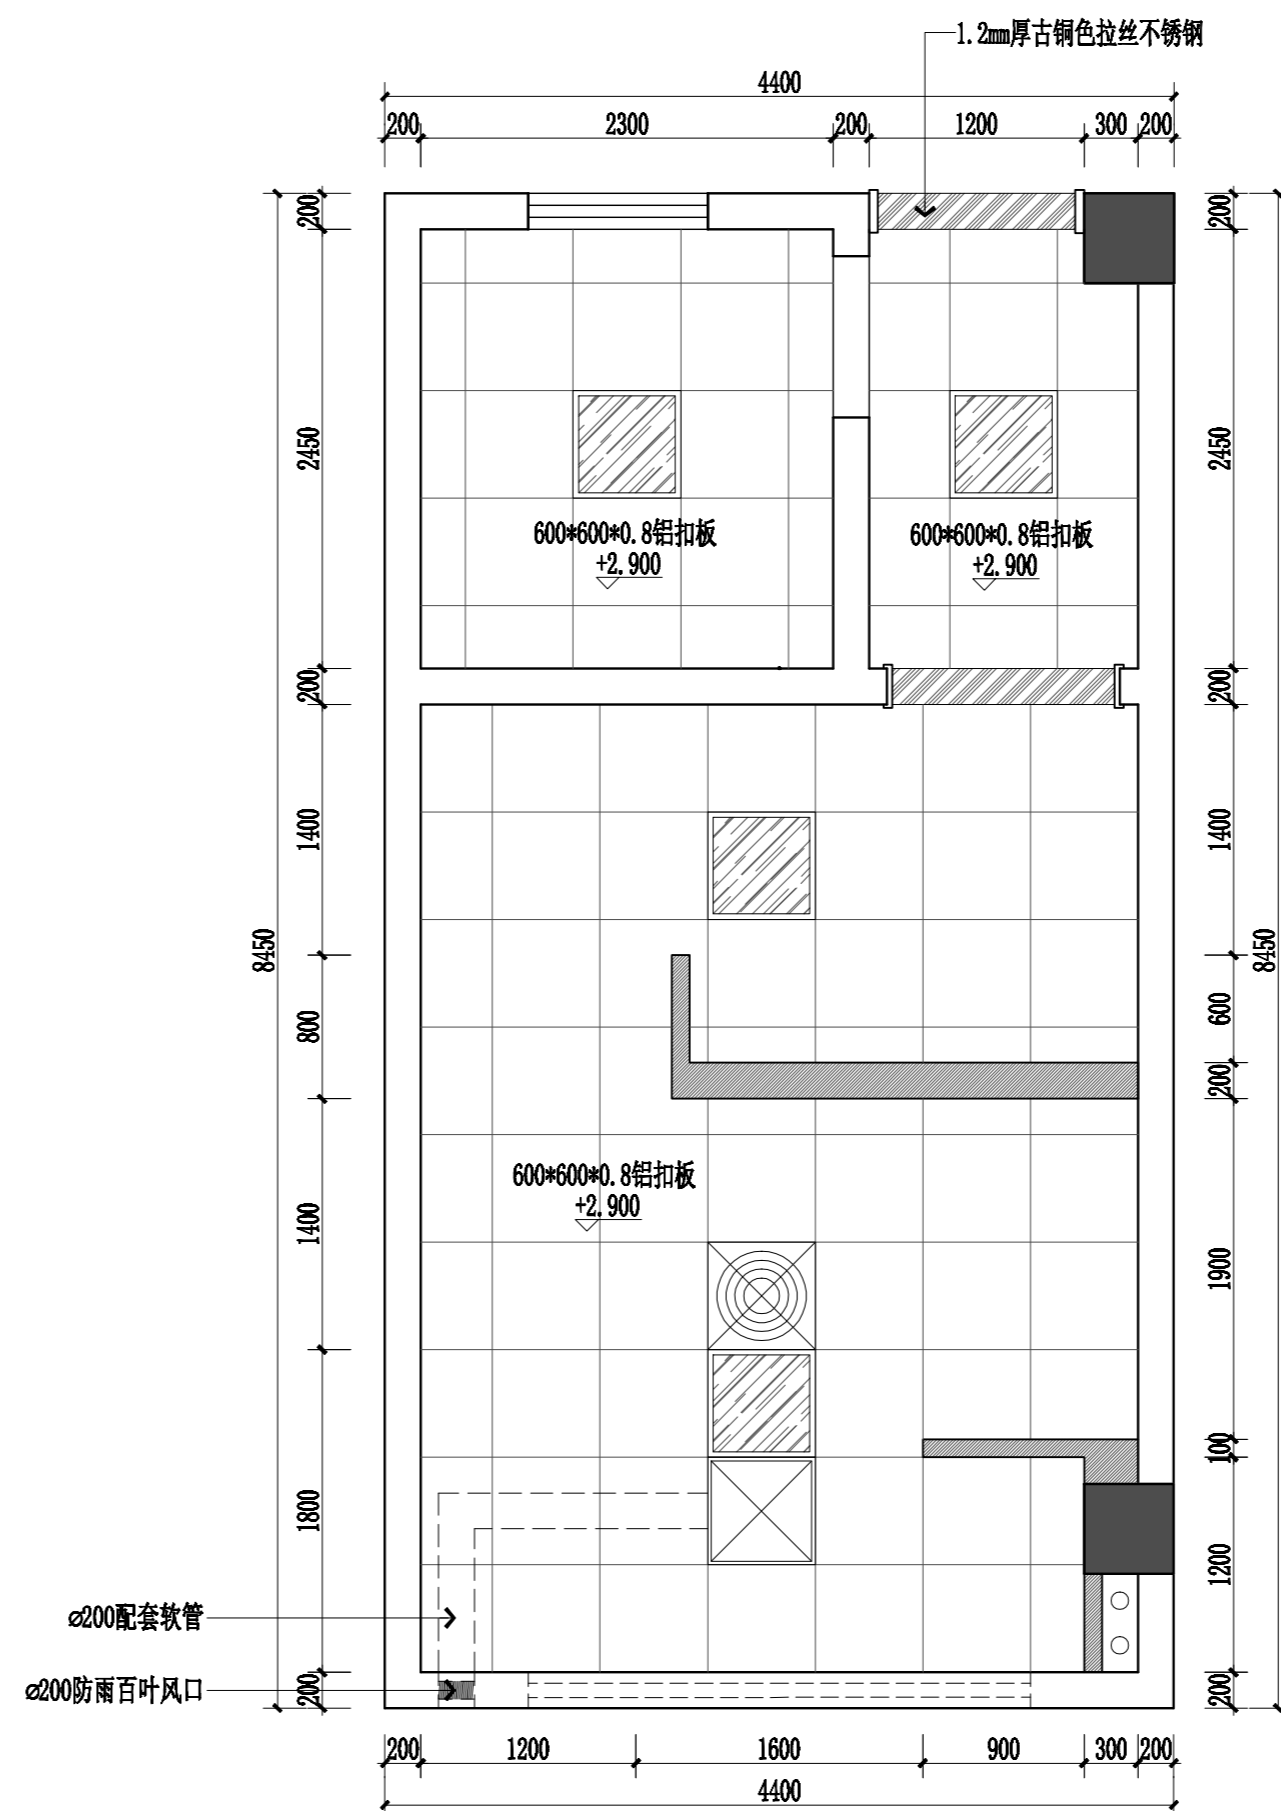

行政楼二层卫生间顶面布置图 1:40

图例	名称	光源	安装方式	其他说明
	600*600平板灯	LED/38W	吊项内嵌入	胶片:乳白色
	600*600排气扇	超强排风300W	吊项内嵌入	铝合金面板 全塑型天花板管道换气
	600*600吊项式循环风扇	70W	吊项内嵌入	

职责	实名	签名
RESPONSIBILITY	NAME TYPED	SIGNATURE
制图		
DRAWN		
设计		
DESIGNED		
专业负责人		
DISCIPLINE CHARGE		
项目负责人		
PROJECT MANAGER		
校对		
CHECKED		
审核		
APPROVED		
批准		
AUDITED		

图纸会签		
DISCIPLINE JOINTLY SIGNED BY		
专业	实名	签名
DISCIPLINE	NAME TYPED	SIGNATURE
建筑		
ARCHITECTURE		
结构		
STRUCTURE		
给排水		
WATER/WASTE WATER		
电气		
ELECTRIC		
暖通		
HVAC		
景观		
LANDSCAPE		
智能		
INTELLIGENCE		

建设单位 CLIENT  
南京江北新区浦厂中学

项目名称 PROJECT TITLE  
南京江北新区浦厂中学厕所改造工程项目

子项名称 SUBPROJECT TITLE


图名 DWG TITLE  
行政楼二层卫生间地面材质图及顶面布置图

工程编号 PROJECT NO	2025-A	
出图日期 DATE	修改版本 REV	图纸编号 DWG NO
2025.06		建施-03




不得翻印图纸尺寸施工。如有任何不详细事宜，请在施工前与设计师会商。本图设计内容未经设计师许可不得在其它地方使用。  
版本号：第一次出图空白，第一次修改为A，第二次修改为B。

出图章： PERMISSION STAMP

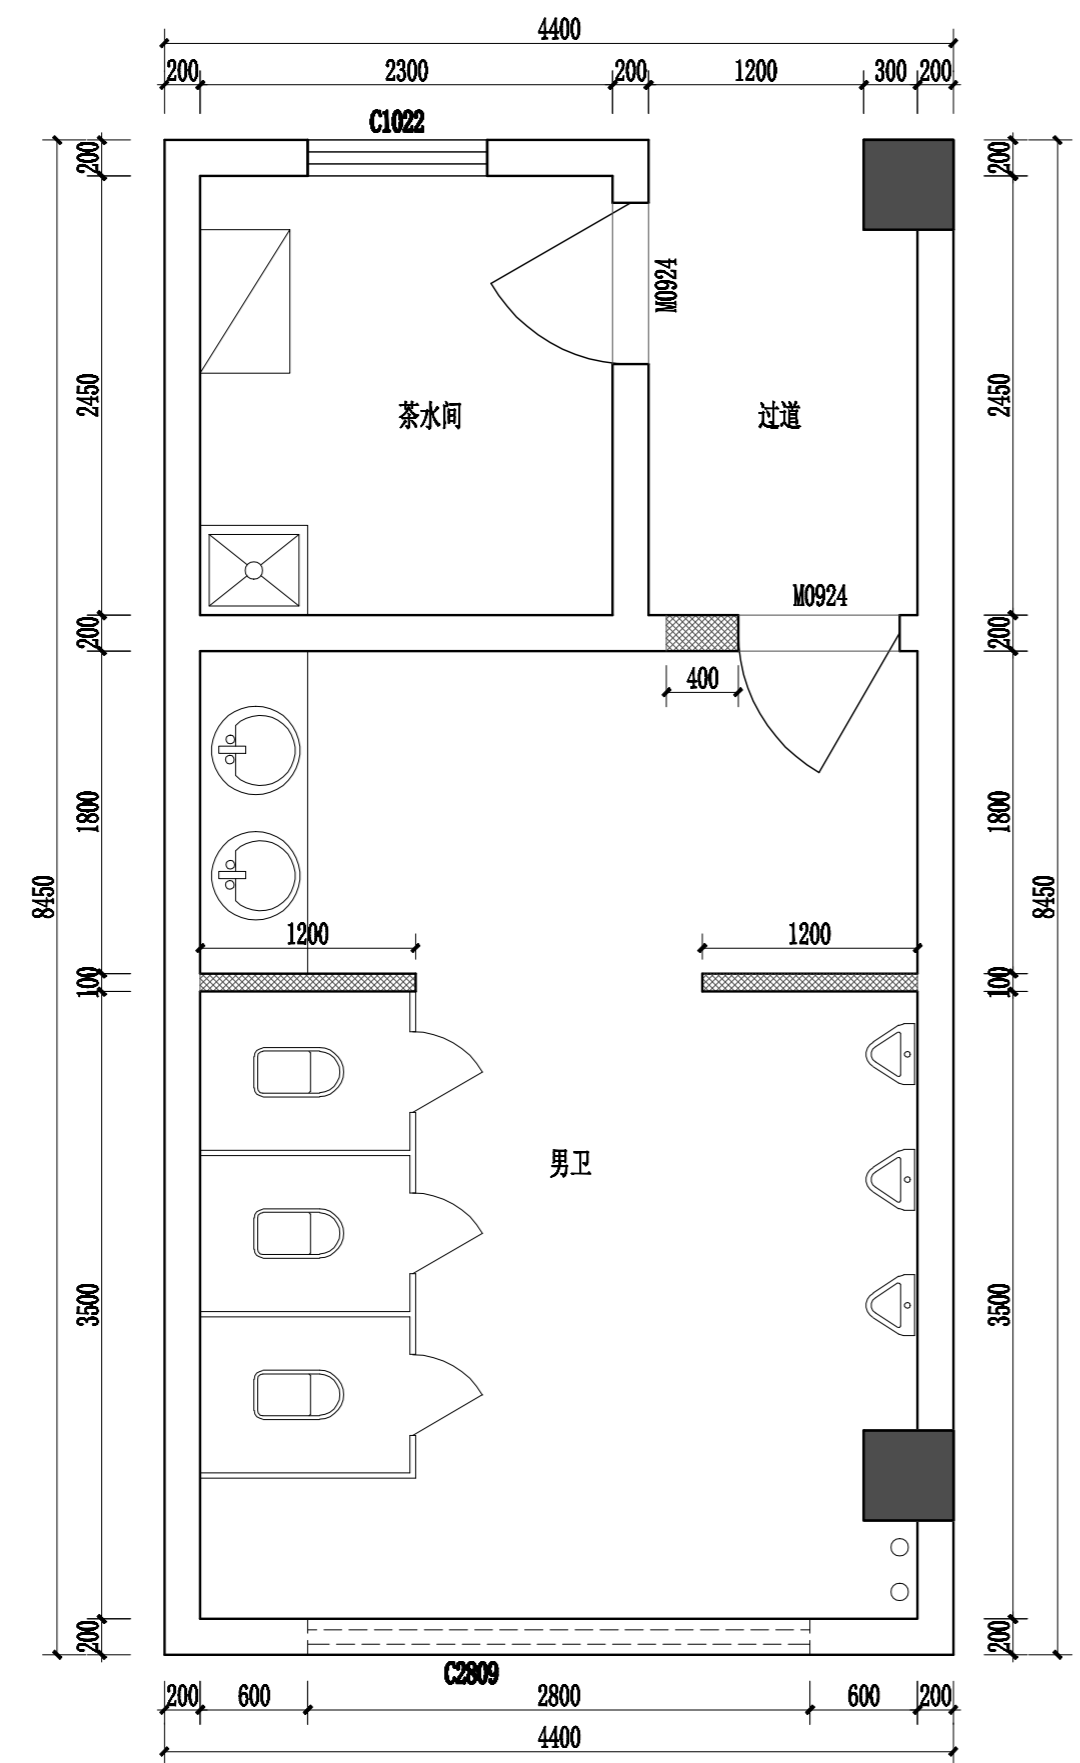

**行政楼三层卫生间原始平面图 1:40**  
层高3800mm, 原吊顶标高2900mm

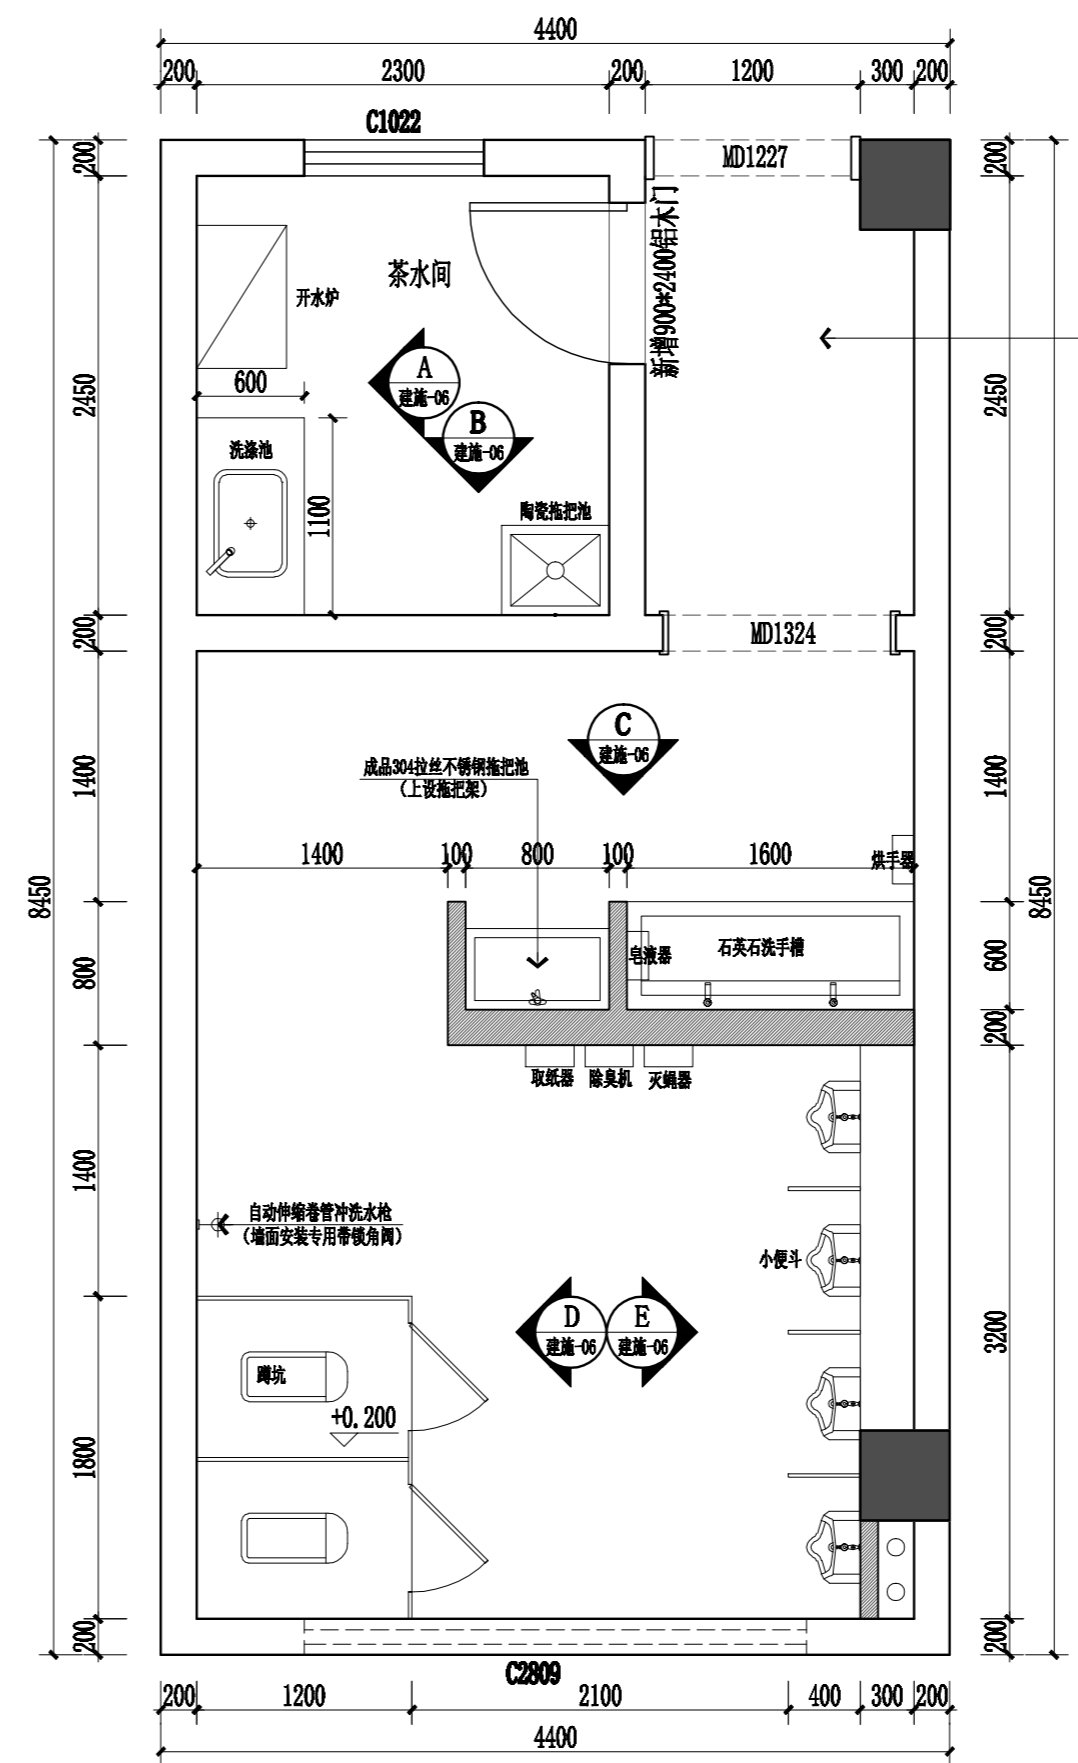

**行政楼三层卫生间改造平面图 1:40**

过道  
立面做法：  
300\*600墙砖到顶

拆除墙体  
新建墙体

- 注：1、原地面地砖、原墙面墙砖拆除至结构层。  
2、原铝扣板吊顶拆除。  
3、原砖砌台阶、蹲坑、石英石洗手槽、拖把池、小便斗、隔断及建筑门全部拆除。  
4、内部给排水管道、配电照明管线全部拆除重做。

职责 RESPONSIBILITY	实名 NAME TYPED	签名 SIGNATURE
制图 DRAWN		
设计 DESIGNED		
专业负责人 DISCIPLINE CHARGE		
项目负责人 PROJECT MANAGER		
校对 CHECKED		
审核 APPROVED		
批准 AUDITED		

图纸会签 DISCIPLINE JOINTLY SIGNED BY		
专业 DISCIPLINE	实名 NAME TYPED	签名 SIGNATURE
建筑 ARCHITECTURE		
结构 STRUCTURE		
给排水 WATER/WASTE WATER		
电气 ELECTRIC		
暖通 HVAC		
景观 LANDSCAPE		
智能 INTELLIGENCE		

建设单位 CLIENT  
南京江北新区浦厂中学

项目名称 PROJECT TITLE  
南京江北新区浦厂中学厕所改造项目


子项名称 SUBPROJECT TITLE

图名 DWG TITLE  
行政楼三层卫生间原始平面图及改造平面图


工程编号 PROJECT NO	2025-A	
出图日期 DATE	修改版本 REV	图纸编号 DWG NO
2025.06		建施-04

不得翻印或用于其他工程。如有任何不详细事宜，请在施工前与设计院沟通。本图设计内容未经设计师许可不得在其他地方使用。  
版本号：第一次出图空白，第一次修改为A，第二次修改为B。

出图章： PERMISSION STAMP

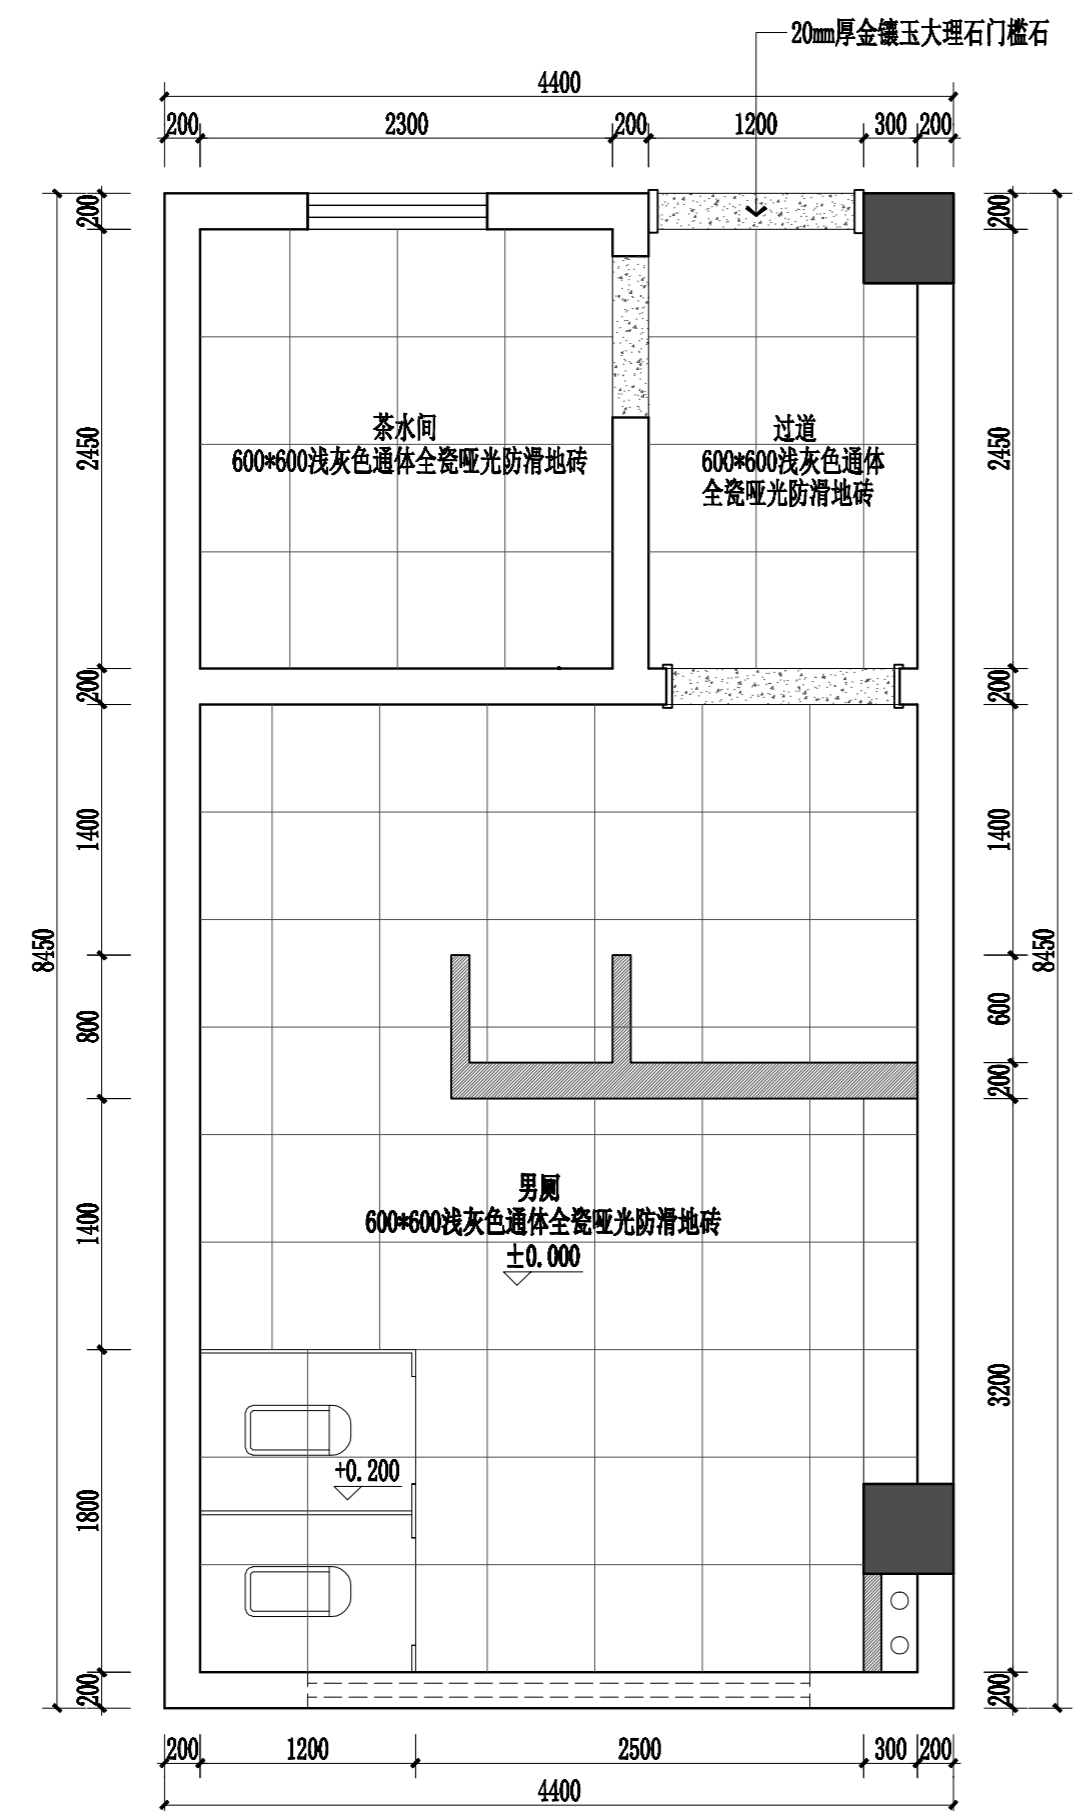

行政楼三层卫生间地面材质图 1:40

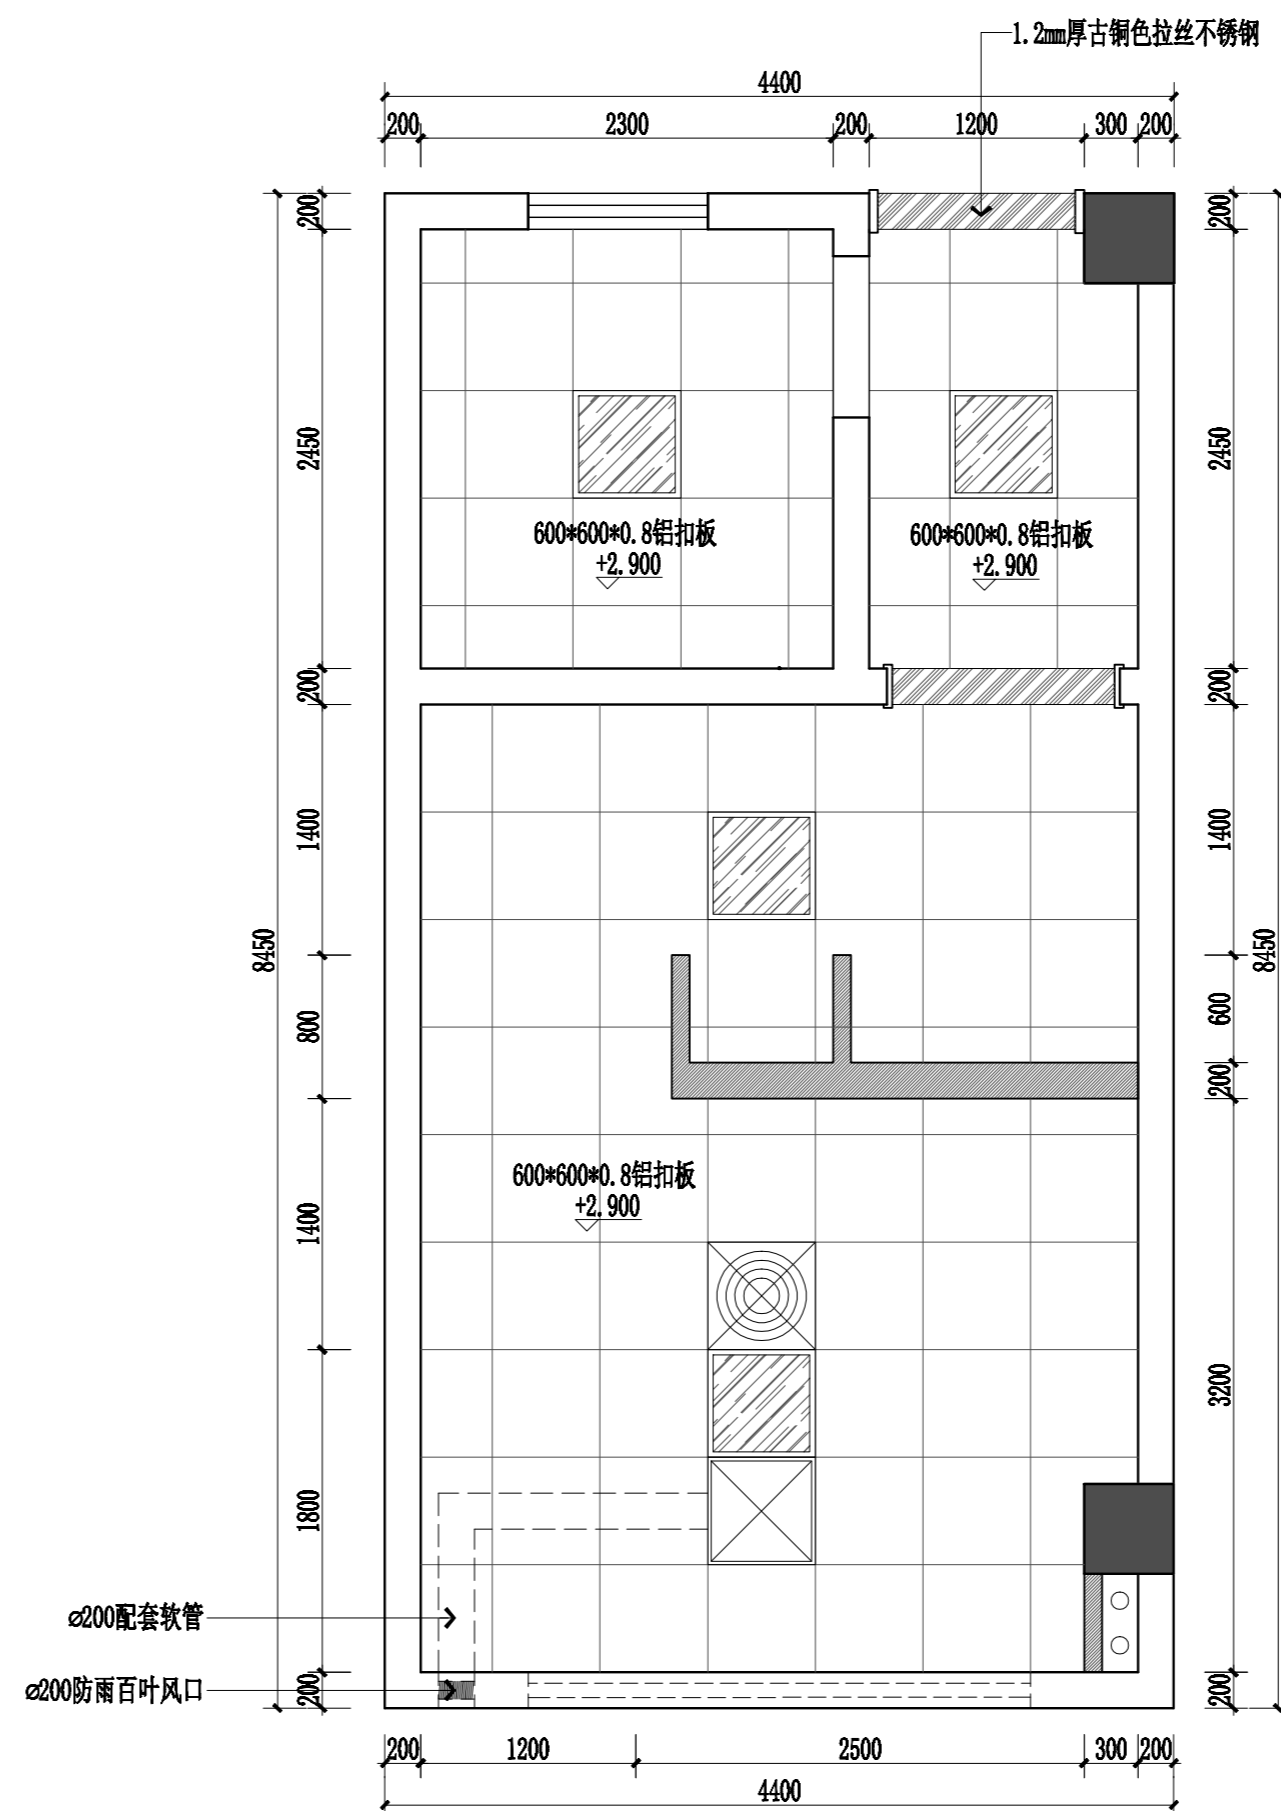

行政楼三层卫生间顶面布置图 1:40

图例	名称	光源	安装方式	其他说明
	600*600平板灯	LED/38W	吊项内嵌入	胶片:乳白色
	600*600排气扇	超强排风300W	吊项内嵌入	铝合金面板 全塑型天花板管道换气
	600*600吊项式循环风扇	70W	吊项内嵌入	

职责	实名	签名
RESPONSIBILITY	NAME TYPED	SIGNATURE
制图		
DRAWN		
设计		
DESIGNED		
专业负责人		
DISCIPLINE CHARGE		
项目负责人		
PROJECT MANAGER		
校对		
CHECKED		
审核		
APPROVED		
批准		
AUDITED		

图纸会签		
DISCIPLINE JOINTLY SIGNED BY		
专业	实名	签名
DISCIPLINE	NAME TYPED	SIGNATURE
建筑		
ARCHITECTURE		
结构		
STRUCTURE		
给排水		
WATER/WASTE WATER		
电气		
ELECTRIC		
暖通		
HVAC		
景观		
LANDSCAPE		
智能		
INTELLIGENCE		

建设单位 CLIENT  
南京江北新区浦厂中学

项目名称 PROJECT TITLE  
南京江北新区浦厂中学厕所改造工程项目


子项名称 SUBPROJECT TITLE

图名 DWG TITLE  
行政楼三层卫生间地面材质图及顶面布置图


工程编号	2025-A	
PROJECT NO		
出图日期	修改版本	图纸编号
DATE	REV	DWG NO
2025.06		建施-05

不得翻印或用于其他用途。如有任何不详细事宜，请在施工前与设计  
 师会商。本图设计内容未经设计师许可不得在其他地方使用。  
 版本号：第一次出图空白，第一次修改为A，第二次修改为B。


出图章： PERMISSION STAMP

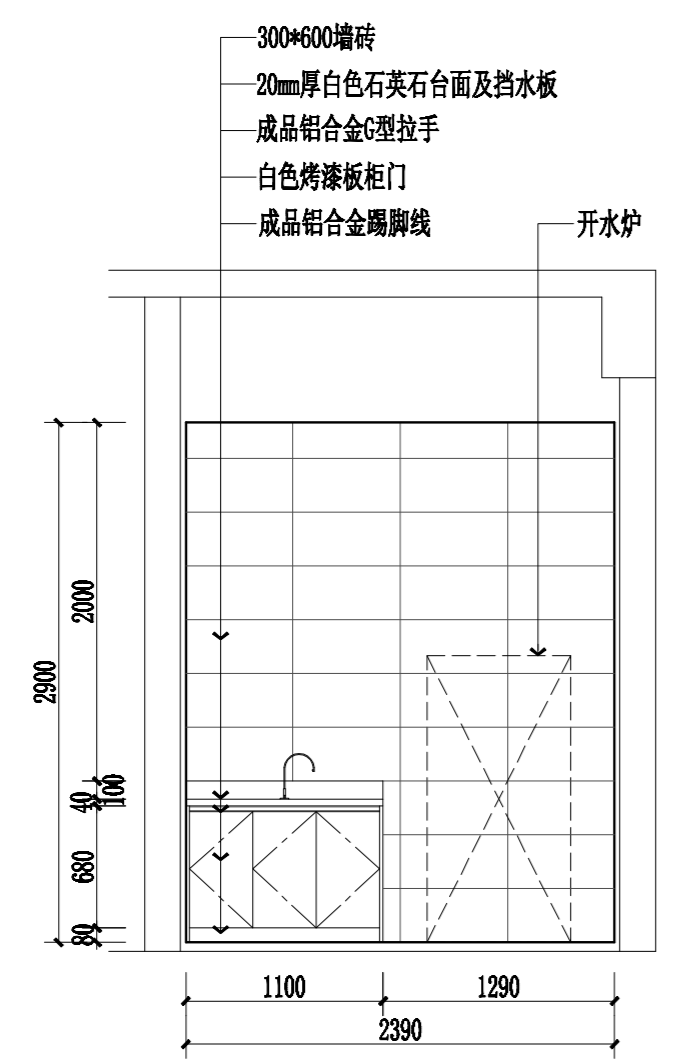


行政楼三层卫生间A立面图 1:40

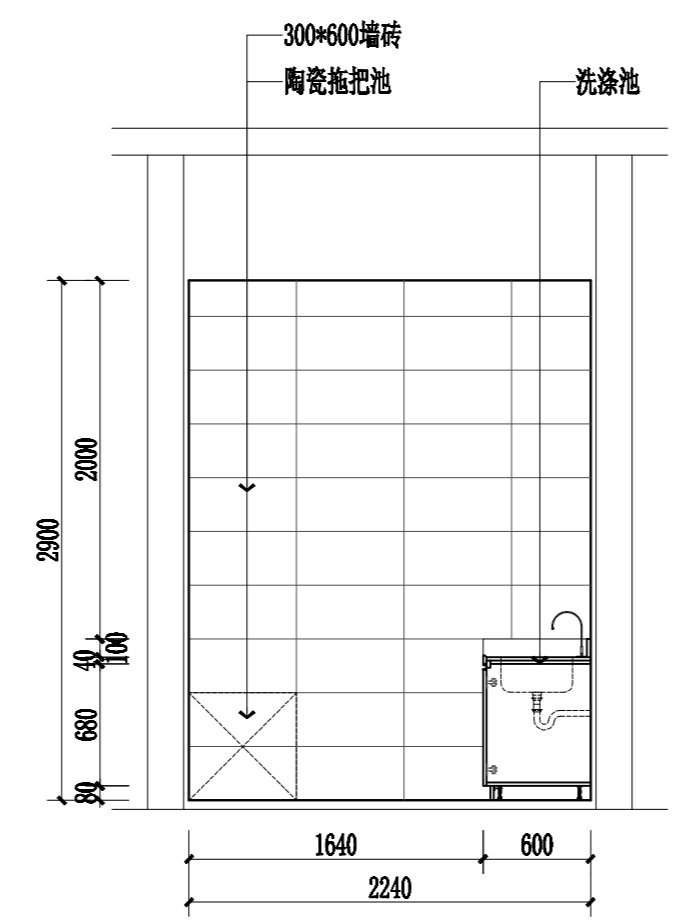


行政楼三层卫生间B立面图 1:40

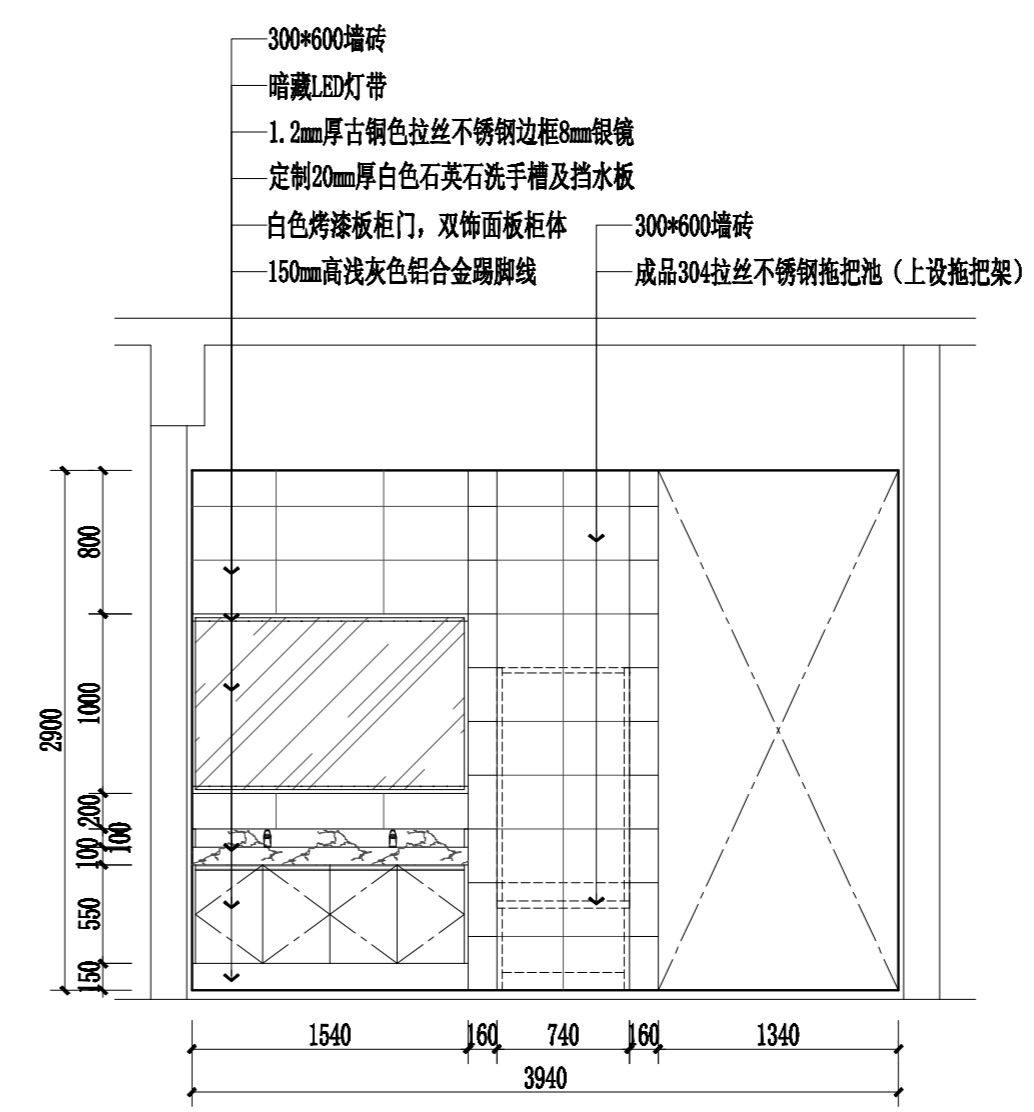

行政楼三层卫生间C立面图 1:40

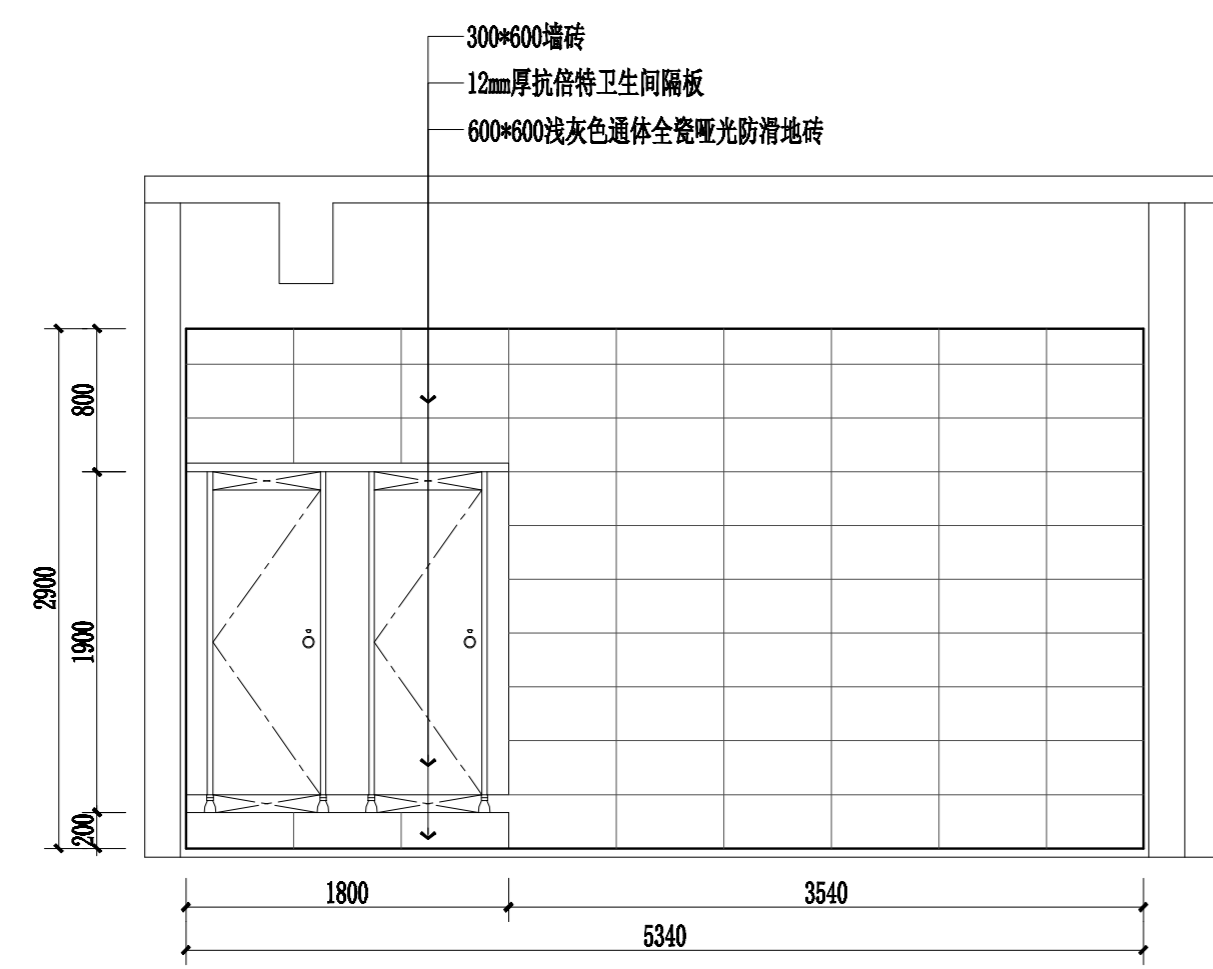

行政楼三层卫生间D立面图 1:40

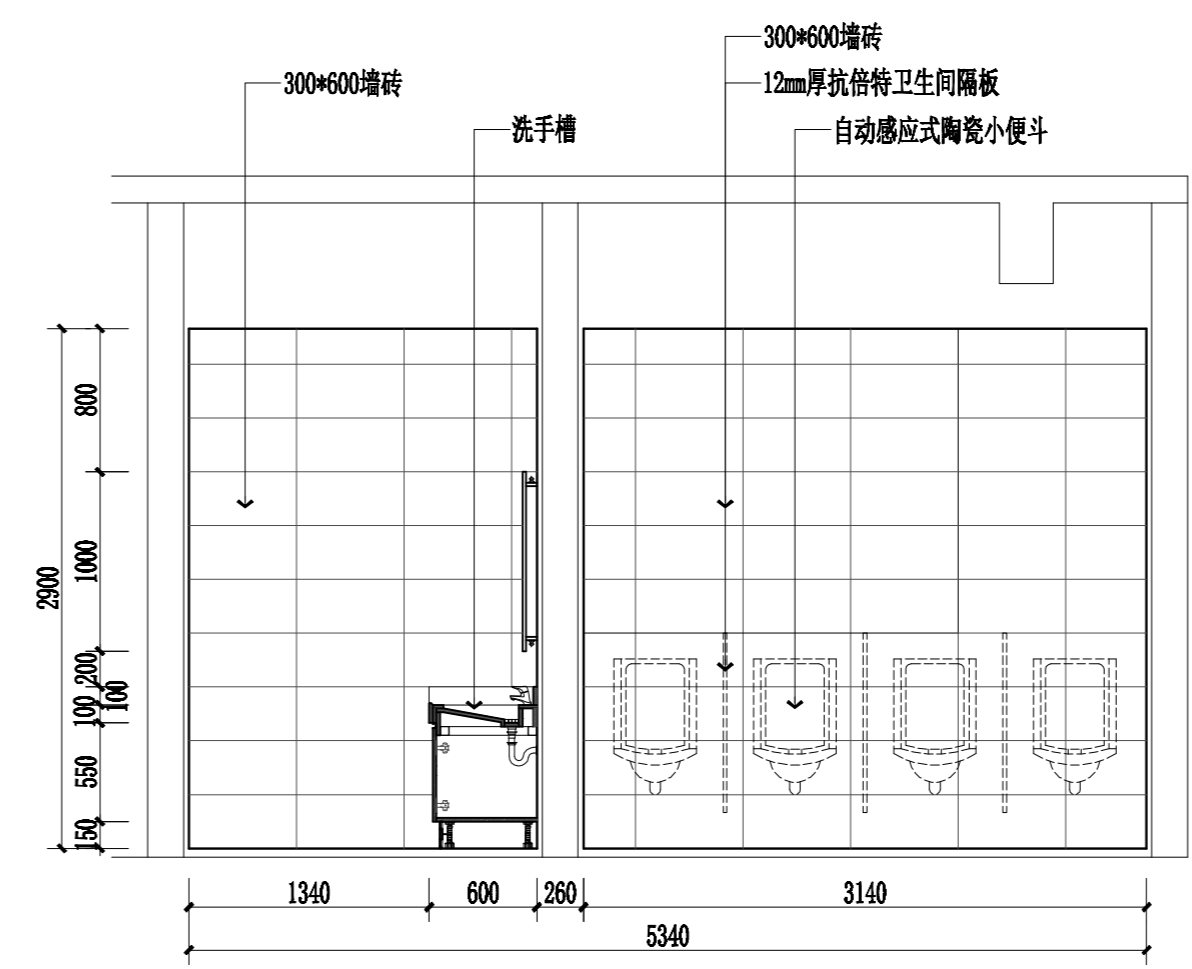

行政楼三层卫生间E立面图 1:40

职责 RESPONSIBILITY	实名 NAME TYPED	签名 SIGNATURE
制图 DRAWN		
设计 DESIGNED		
专业负责人 DISCIPLINE CHARGE		
项目负责人 PROJECT MANAGER		
校对 CHECKED		
审核 APPROVED		
批准 AUDITED		

图纸会签 DISCIPLINE JOINTLY SIGNED BY		
专业 DISCIPLINE	实名 NAME TYPED	签名 SIGNATURE
建筑 ARCHITECTURE		
结构 STRUCTURE		
给排水 WATER/WASTE WATER		
电气 ELECTRIC		
暖通 HVAC		
景观 LANDSCAPE		
智能 INTELLIGENCE		

建设单位 CLIENT  
 南京江北新区浦厂中学

项目名称 PROJECT TITLE  
 南京江北新区浦厂中学厕所改造工程项目


子项名称 SUBPROJECT TITLE

图名 DWG TITLE  
 行政楼三层卫生间立面图

工程编号 PROJECT NO	2025-A	
出图日期 DATE	修改版本 REV	图纸编号 DWG NO
2025.06		建施-06

不得翻取图纸尺寸施工。如有任何不详细事宜，请在施工前与设计  
师会商。本图设计内容未经设计师许可不得在其它地方使用。  
版本号：第一次出图空白，第一次修改为A，第二次修改为B。

出图章： PERMISSION STAMP

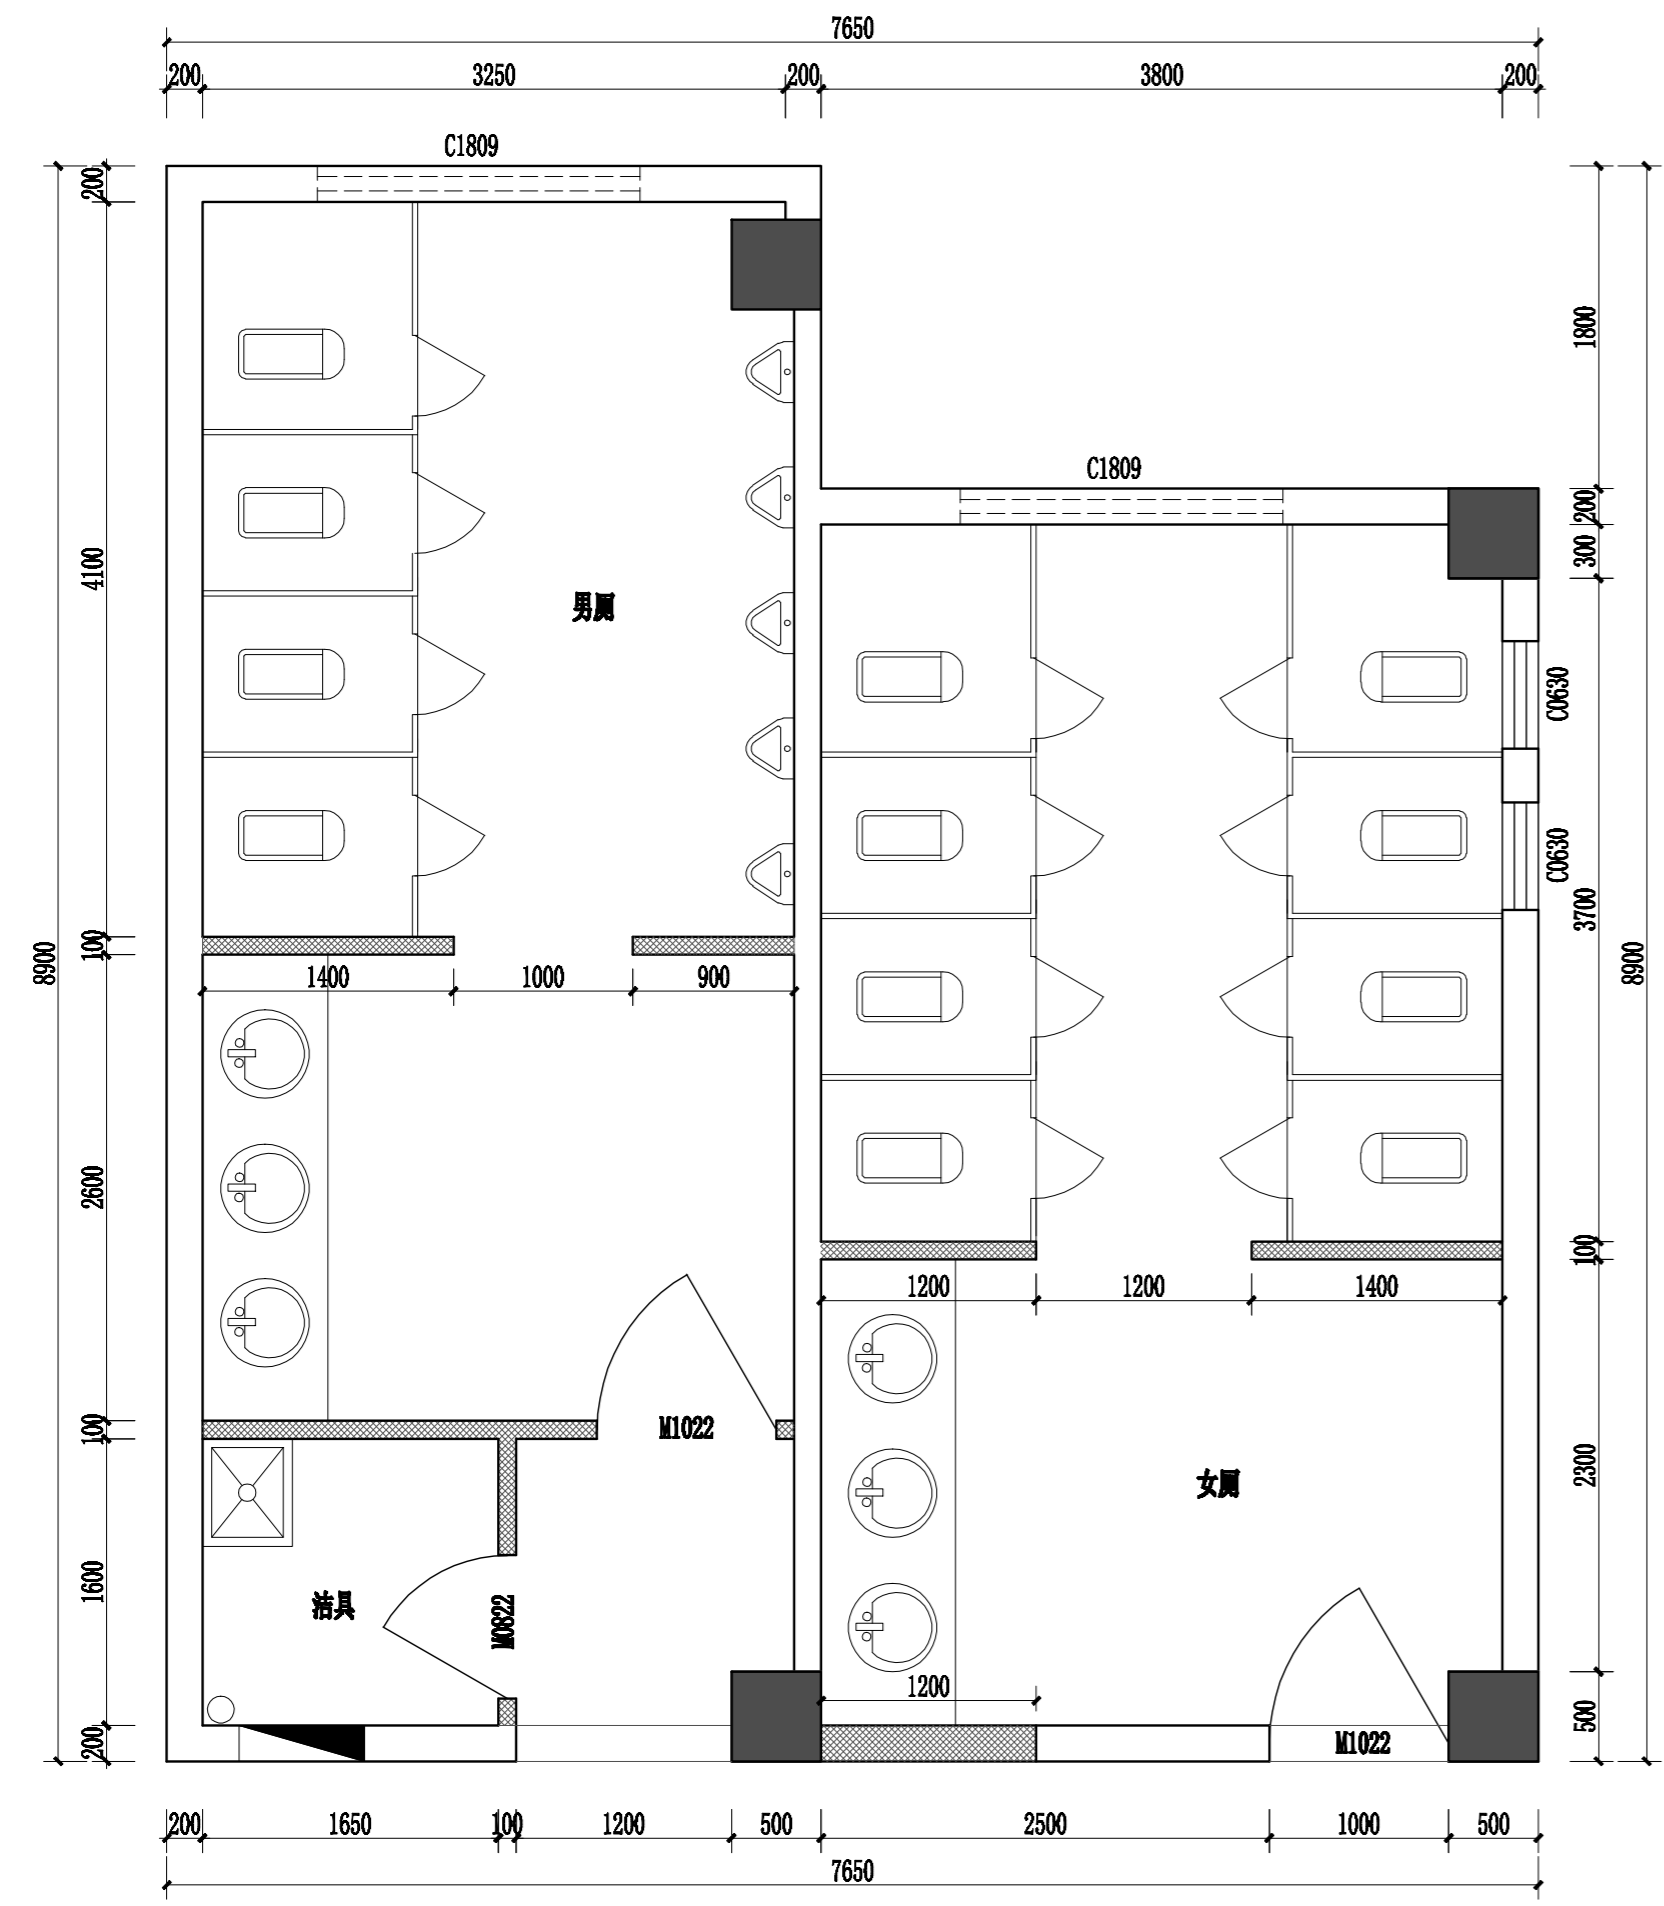


教学楼A一至四层卫生间原始平面图 1:40

层高3800mm, 原吊顶高2900mm

拆除墙体  
新建墙体

- 注：1、原地面地砖、原墙面墙砖拆除至结构层。  
2、原铝扣板吊顶拆除。  
3、原砖砌台阶、蹲坑、石英石洗手槽、拖把池、小便斗、隔断及建筑门全部拆除。  
4、内部给排水管道、配电照明管线全部拆除重做。  
5、女厕立面做法参考男厕立面做法。

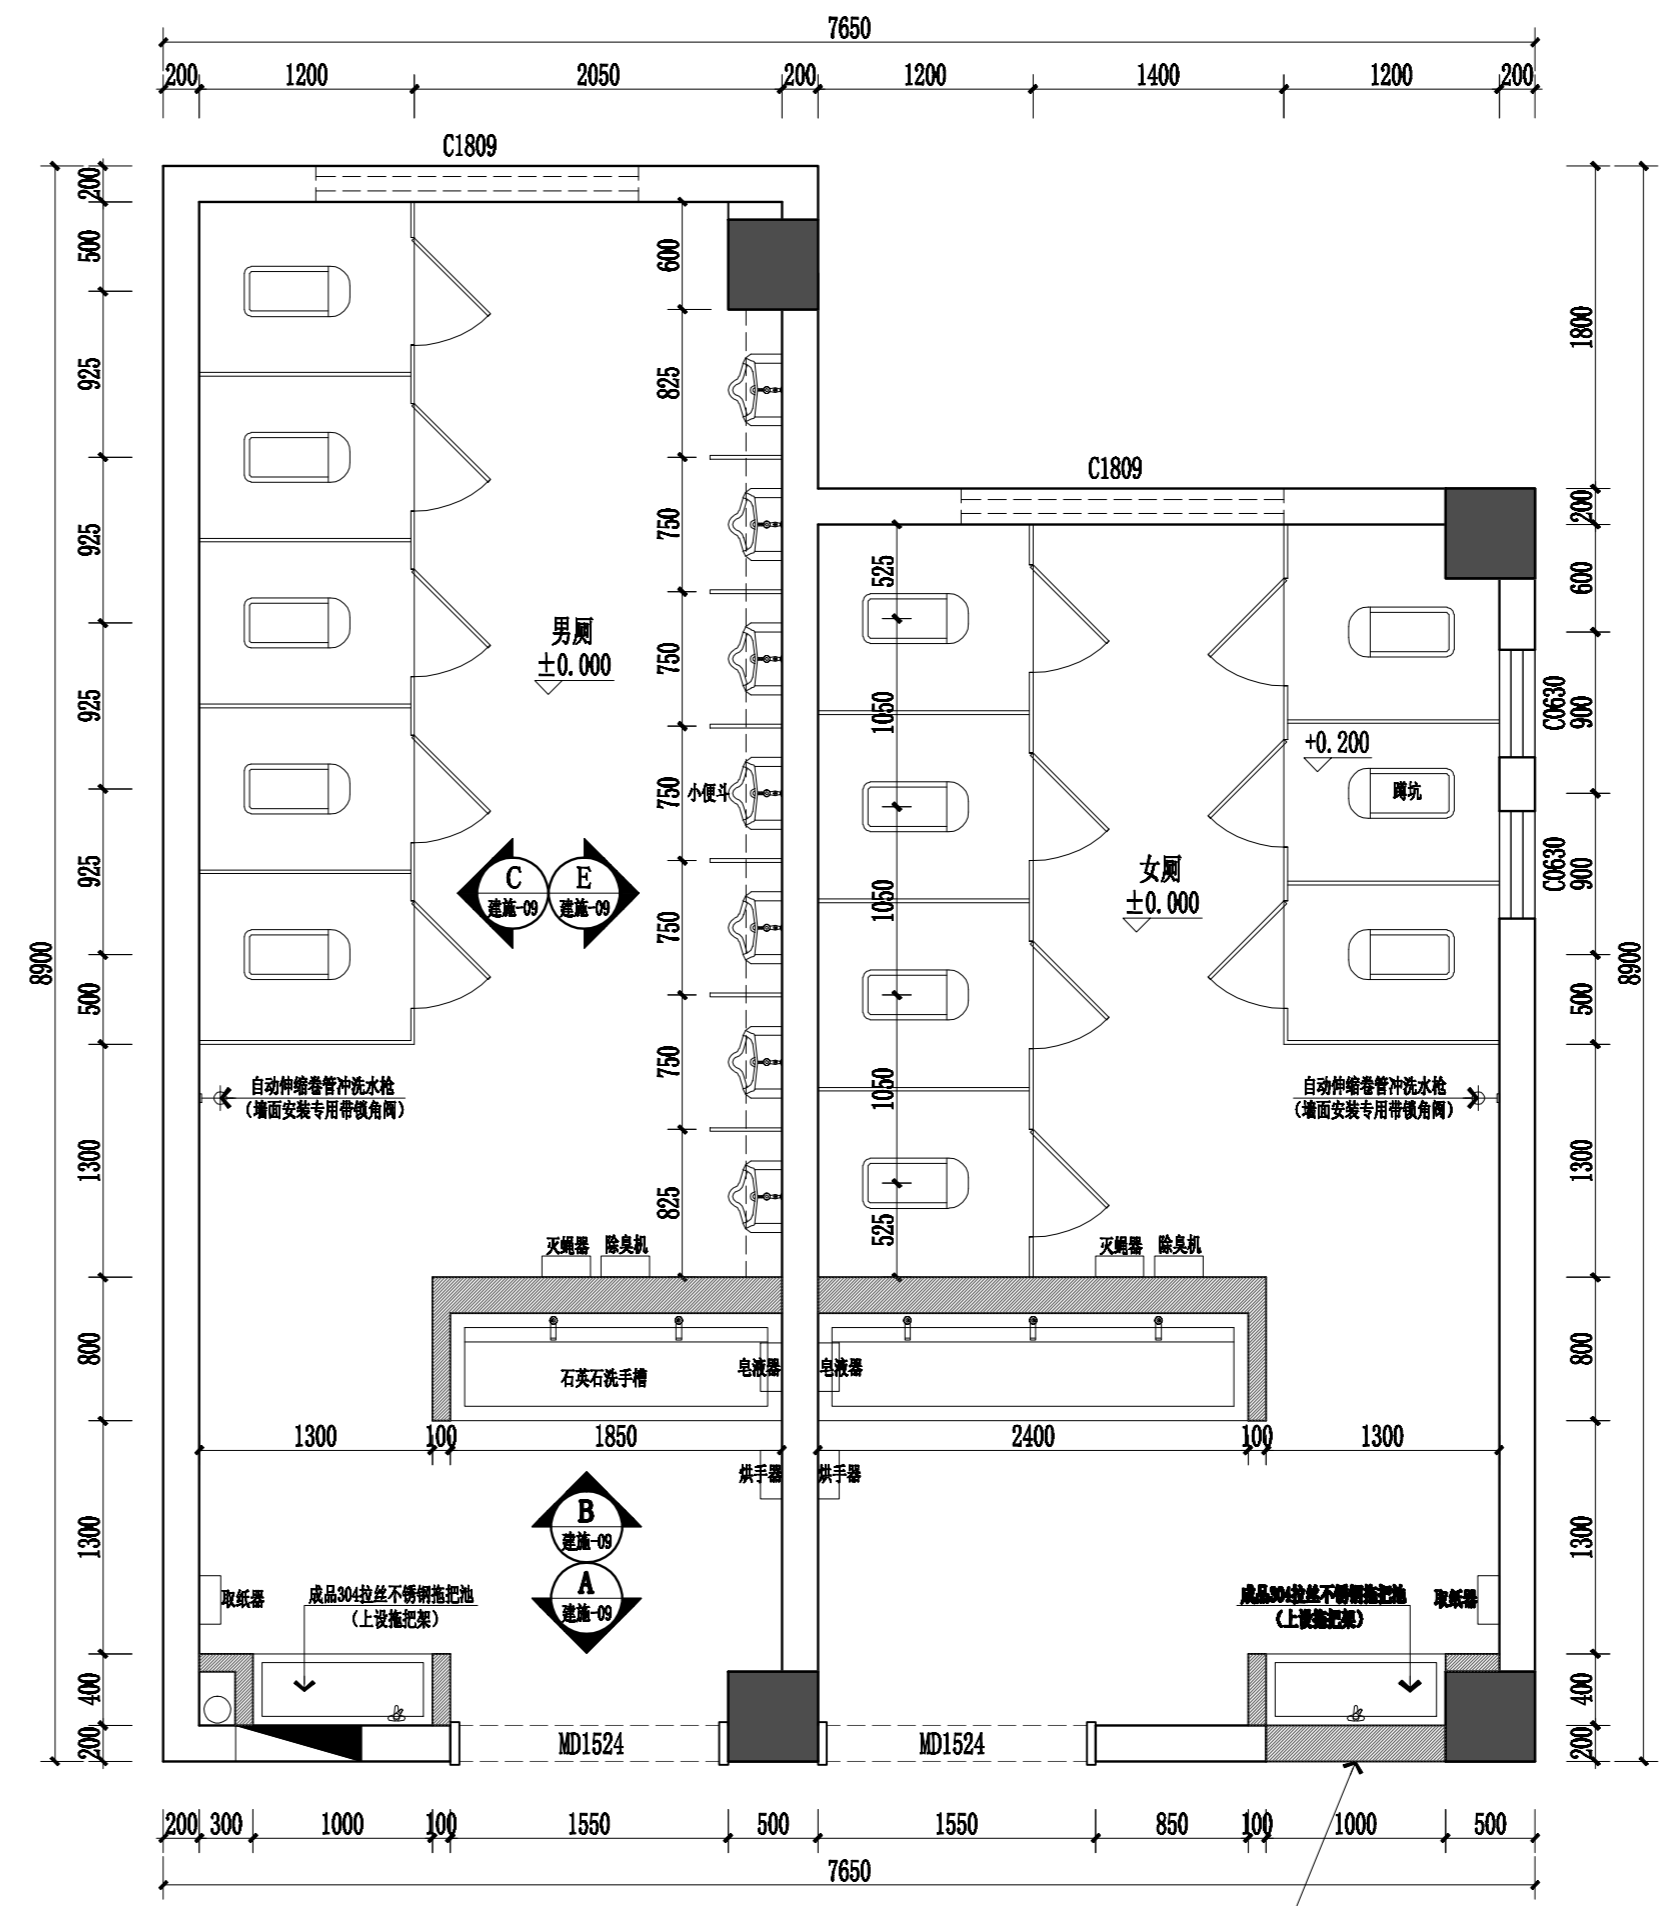

教学楼A一至四层卫生间改造平面图 1:40

新砌外墙做法：  
一层为2200mm高240\*60\*8条砖到顶（颜色尺寸同原有外墙砖）；  
二至四层为1200mm高240\*60\*8条砖墙裙（颜色尺寸同原有外墙砖）；  
墙裙以上白色防水乳胶漆到顶（卫生间整面外墙）。

职责	实名	签名
RESPONSIBILITY	NAME TYPED	SIGNATURE
制图		
DRAWN		
设计		
DESIGNED		
专业负责人		
DISCIPLINE CHARGE		
项目负责人		
PROJECT MANAGER		
校对		
CHECKED		
审核		
APPROVED		
批准		
AUDITED		

图纸会签

DISCIPLINE JOINTLY SIGNED BY		
专业	实名	签名
DISCIPLINE	NAME TYPED	SIGNATURE
建筑		
ARCHITECTURE		
结构		
STRUCTURE		
给排水		
WATER/WASTE WATER		
电气		
ELECTRIC		
暖通		
HVAC		
景观		
LANDSCAPE		
智能		
INTELLIGENCE		

建设单位 CLIENT  
南京江北新区浦厂中学

项目名称 PROJECT TITLE  
南京江北新区浦厂中学厕所改造项目

子项名称 SUBPROJECT TITLE

图名 DWG TITLE

教学楼A一至四层卫生间原始平面图及改造平面图


工程编号	2025-A	
PROJECT NO		
出图日期	修改版本	图纸编号
DATE	REV	DWG NO
2025.06		建施-07

不得翻印或用于其他工程。如有任何不详细事宜，请在施工前与设计单位沟通。本图设计内容未经设计师许可不得在其他地方使用。  
版本号：第一次出图空白，第一次修改为A，第二次修改为B。

出图章： PERMISSION STAMP



教学楼A一至四层卫生间地面材质图 1:40

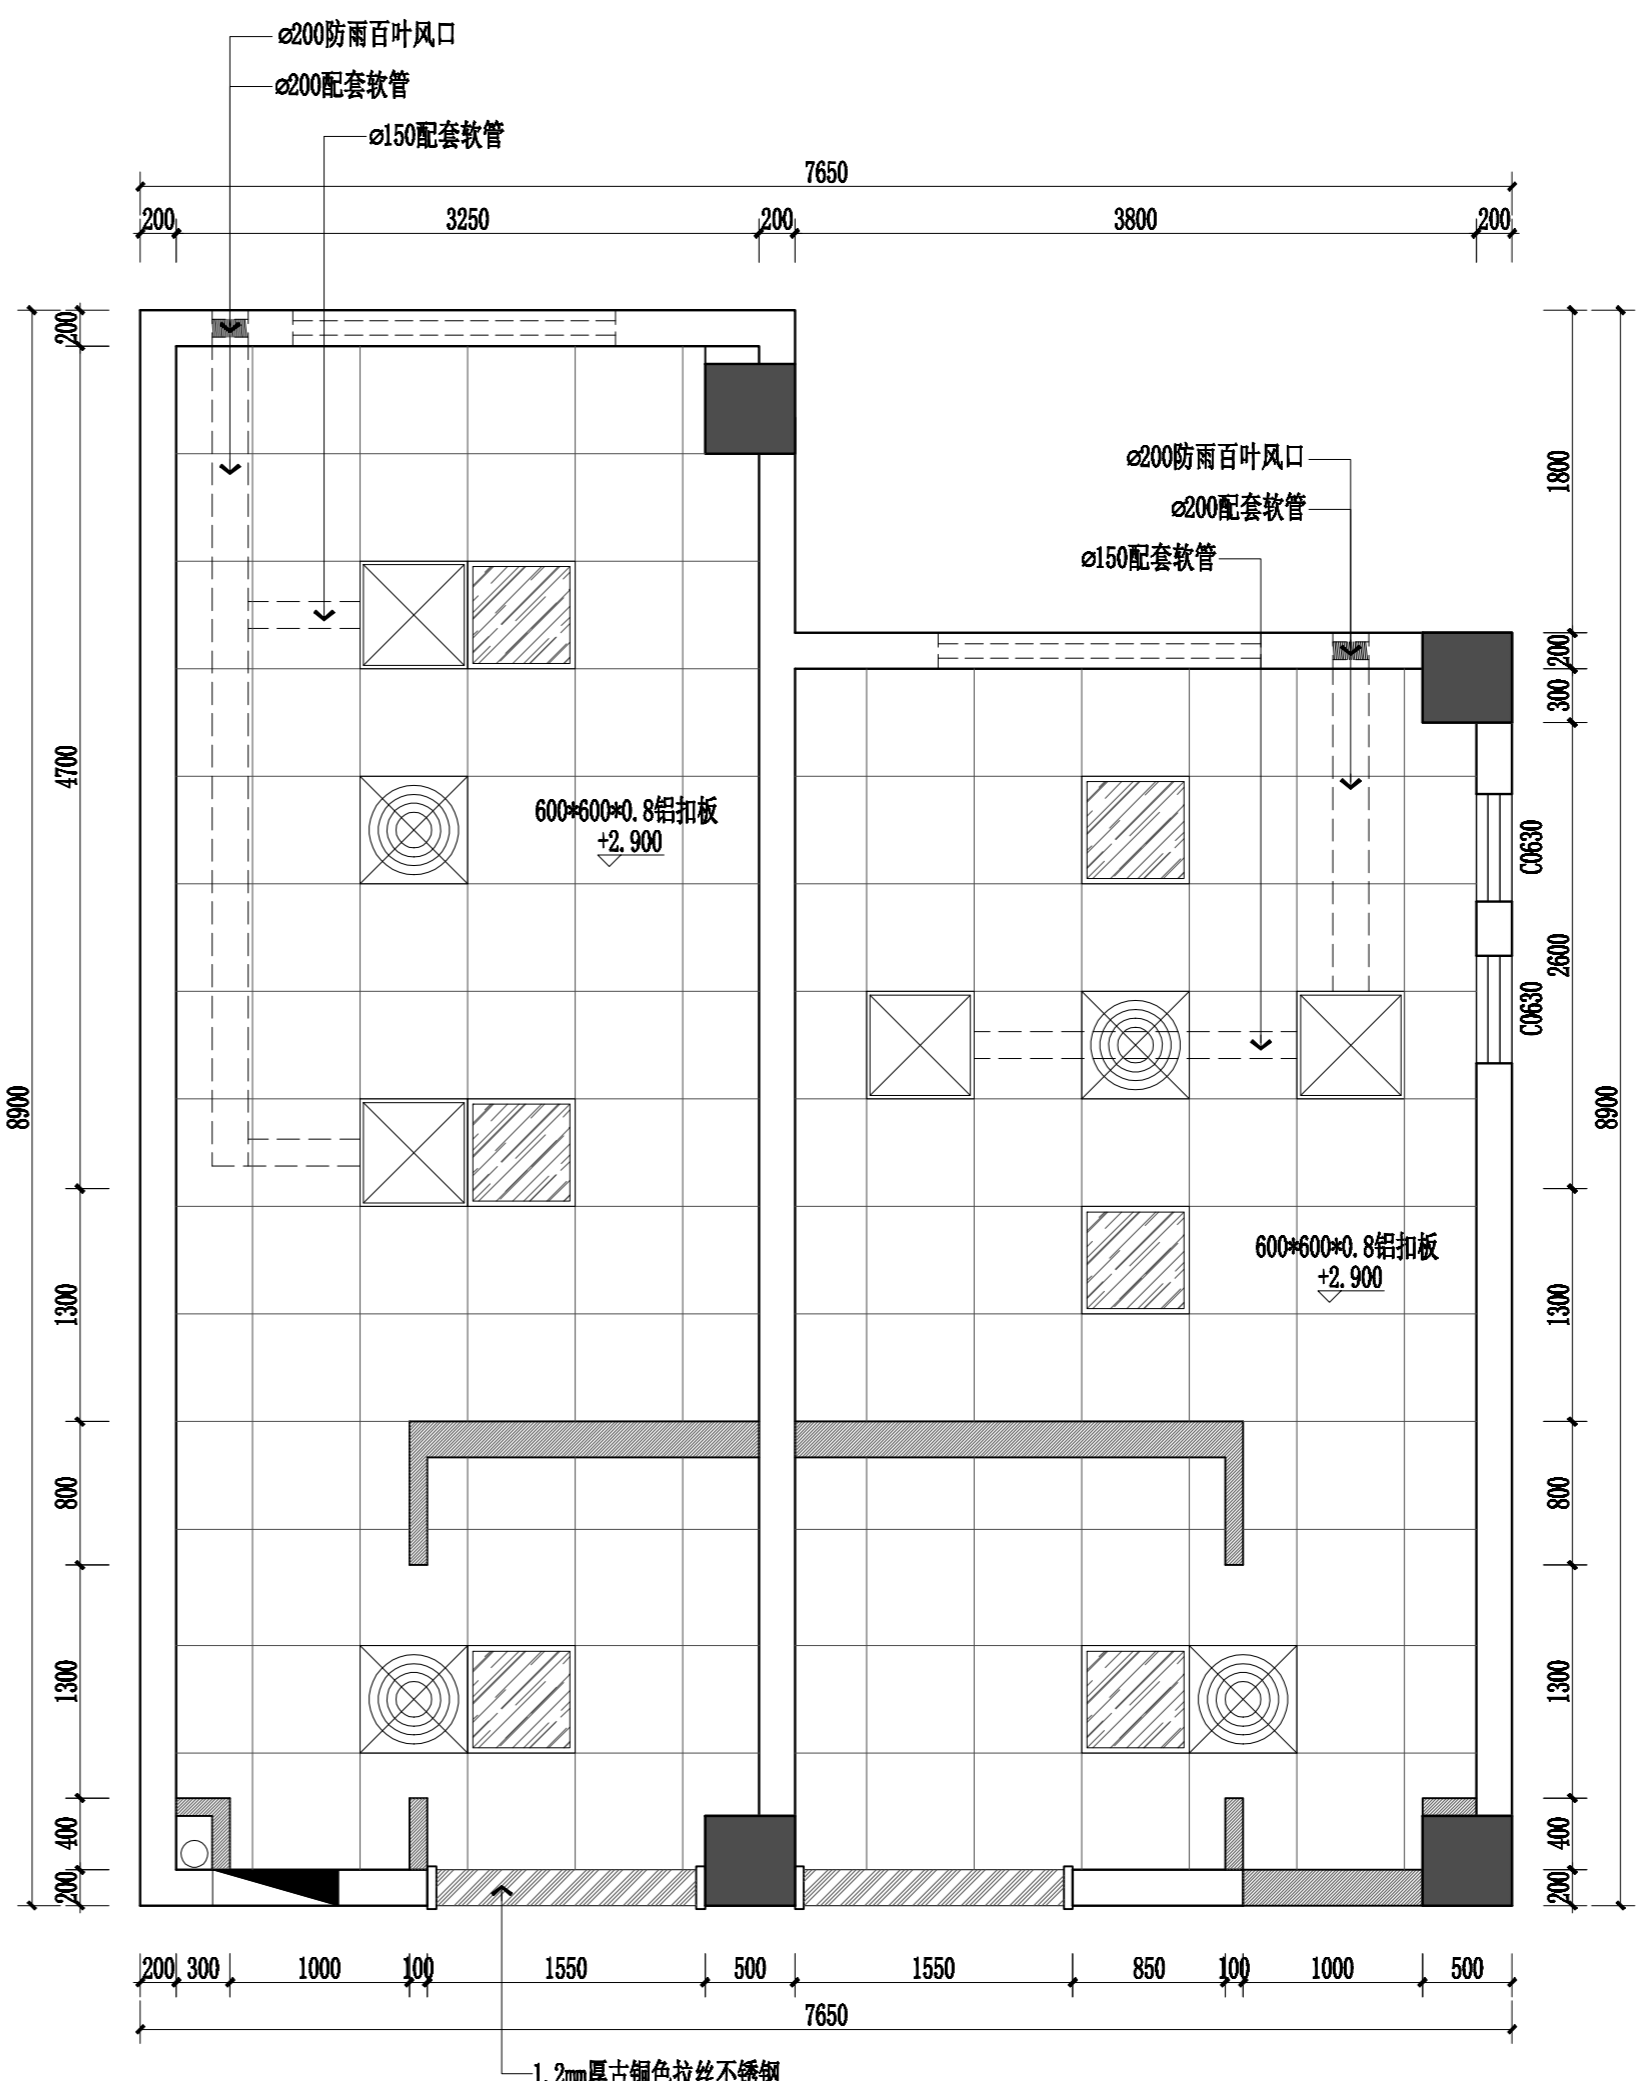

教学楼A一至四层卫生间顶面布置图 1:40

图例	名称	光源	安装方式	其他说明
	600*600平板灯	LED/38W	吊顶内嵌入	胶片:乳白色
	600*600排气扇	超强排风300W	吊顶内嵌入	铝合金面板 全塑型天花板管道排气
	600*600吊顶式循环风扇	70W	吊顶内嵌入	

职责	实名	签名
RESPONSIBILITY	NAME TYPED	SIGNATURE
制图		
设计		
专业负责人		
项目负责人		
校对		
审核		
批准		

图纸会签		
DISCIPLINE JOINTLY SIGNED BY		
专业	实名	签名
DISCIPLINE	NAME TYPED	SIGNATURE
建筑		
结构		
给排水		
电气		
暖通		
景观		
智能		

建设单位 CLIENT  
南京江北新区浦厂中学

项目名称 PROJECT TITLE  
南京江北新区浦厂中学厕所改造工程项目


子项目名称 SUBPROJECT TITLE

图名 DWG TITLE  
教学楼A一至四层卫生间地面材质图及顶面布置图


工程编号 PROJECT NO	2025-A	
出图日期 DATE	修改版本 REV	图纸编号 DWG NO
2025.06		建施-08

不得翻印或用于其他工程。如有任何不详细事宜，请在施工前与设计院沟通。本图设计内容未经设计师许可不得在其他地方使用。  
版本号：第一次出图空白，第一次修改为A，第二次修改为B。


出图章： PERMISSION STAMP

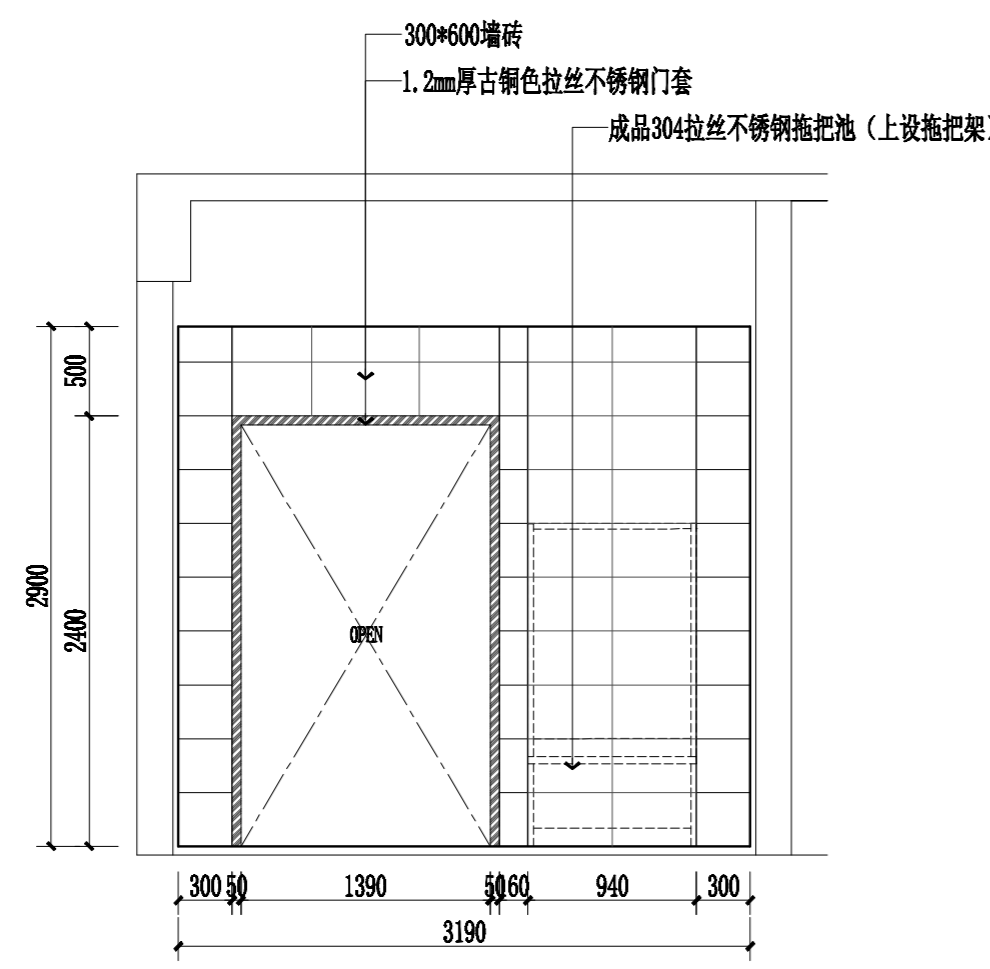


教学楼A一至四层卫生间A立面图 1:40

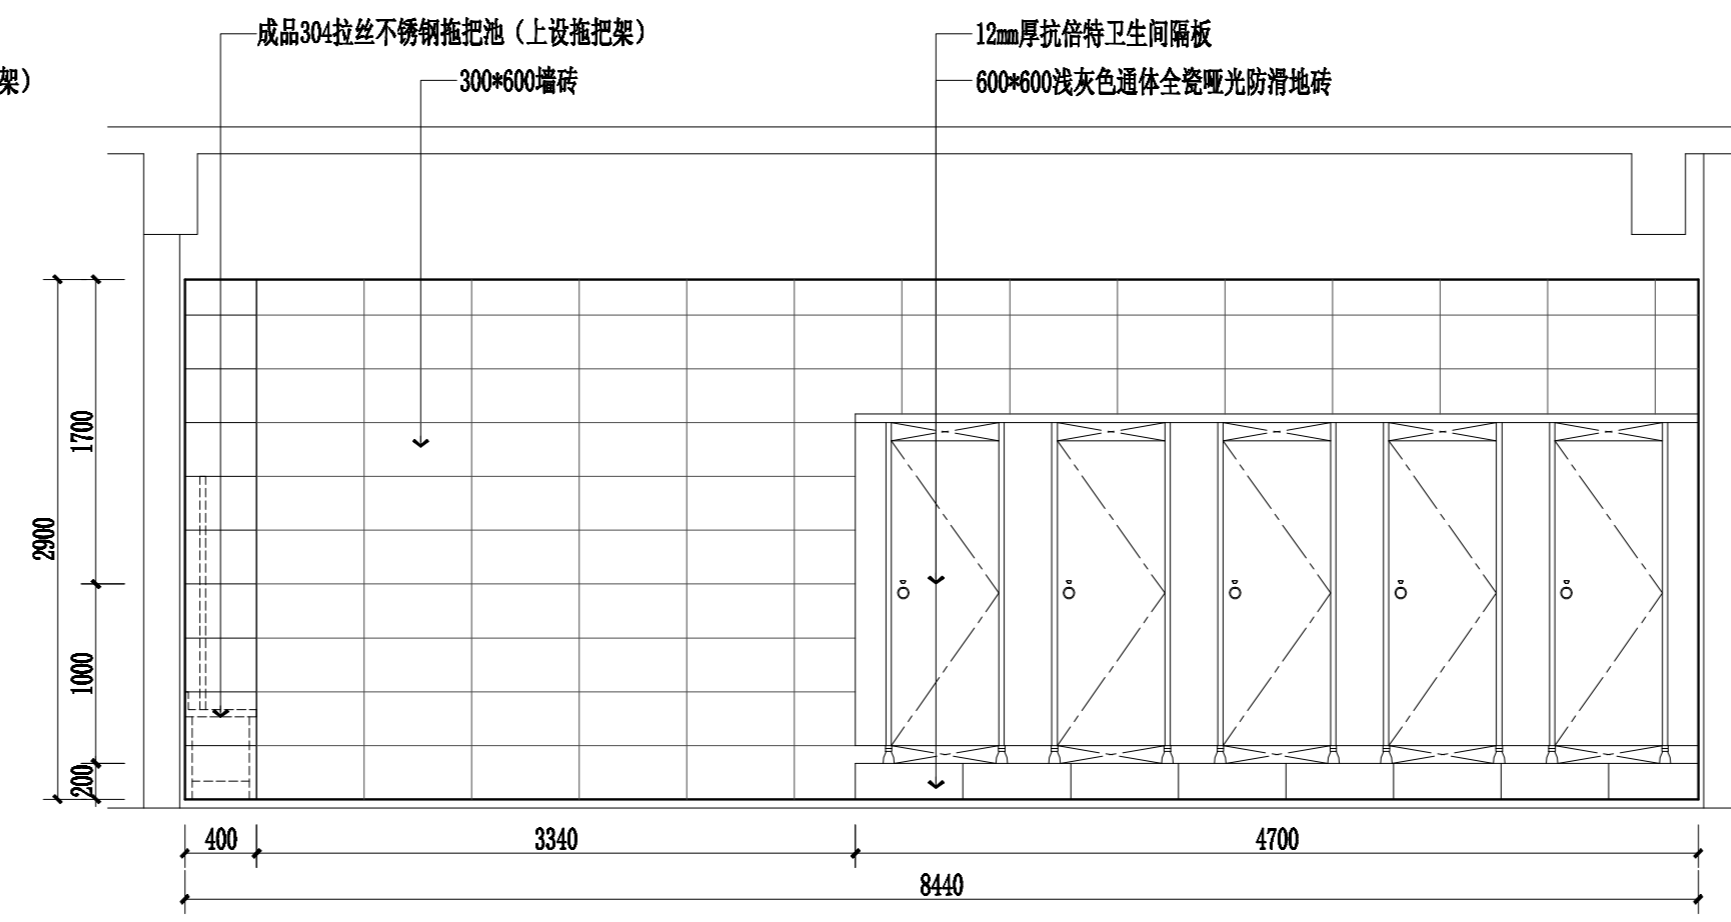

教学楼A一至四层卫生间C立面图 1:40

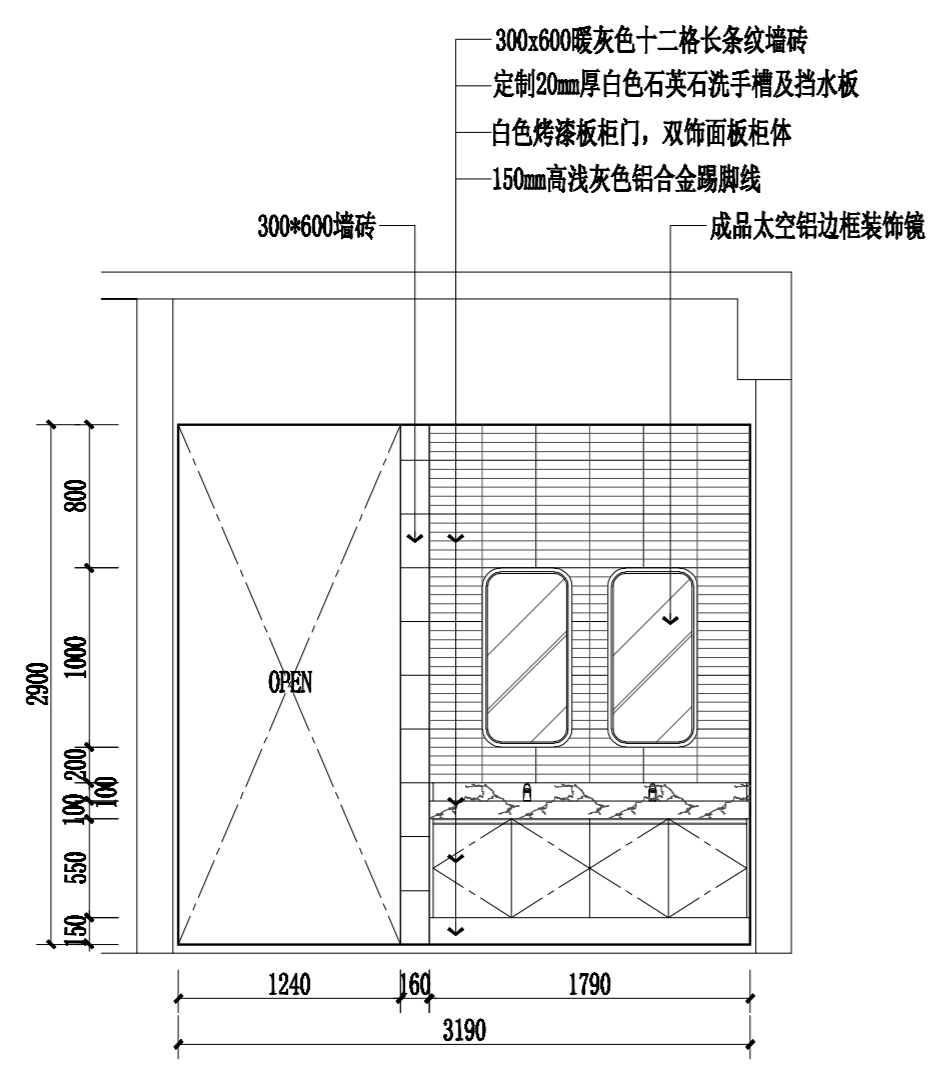

教学楼A一至四层卫生间B立面图 1:40

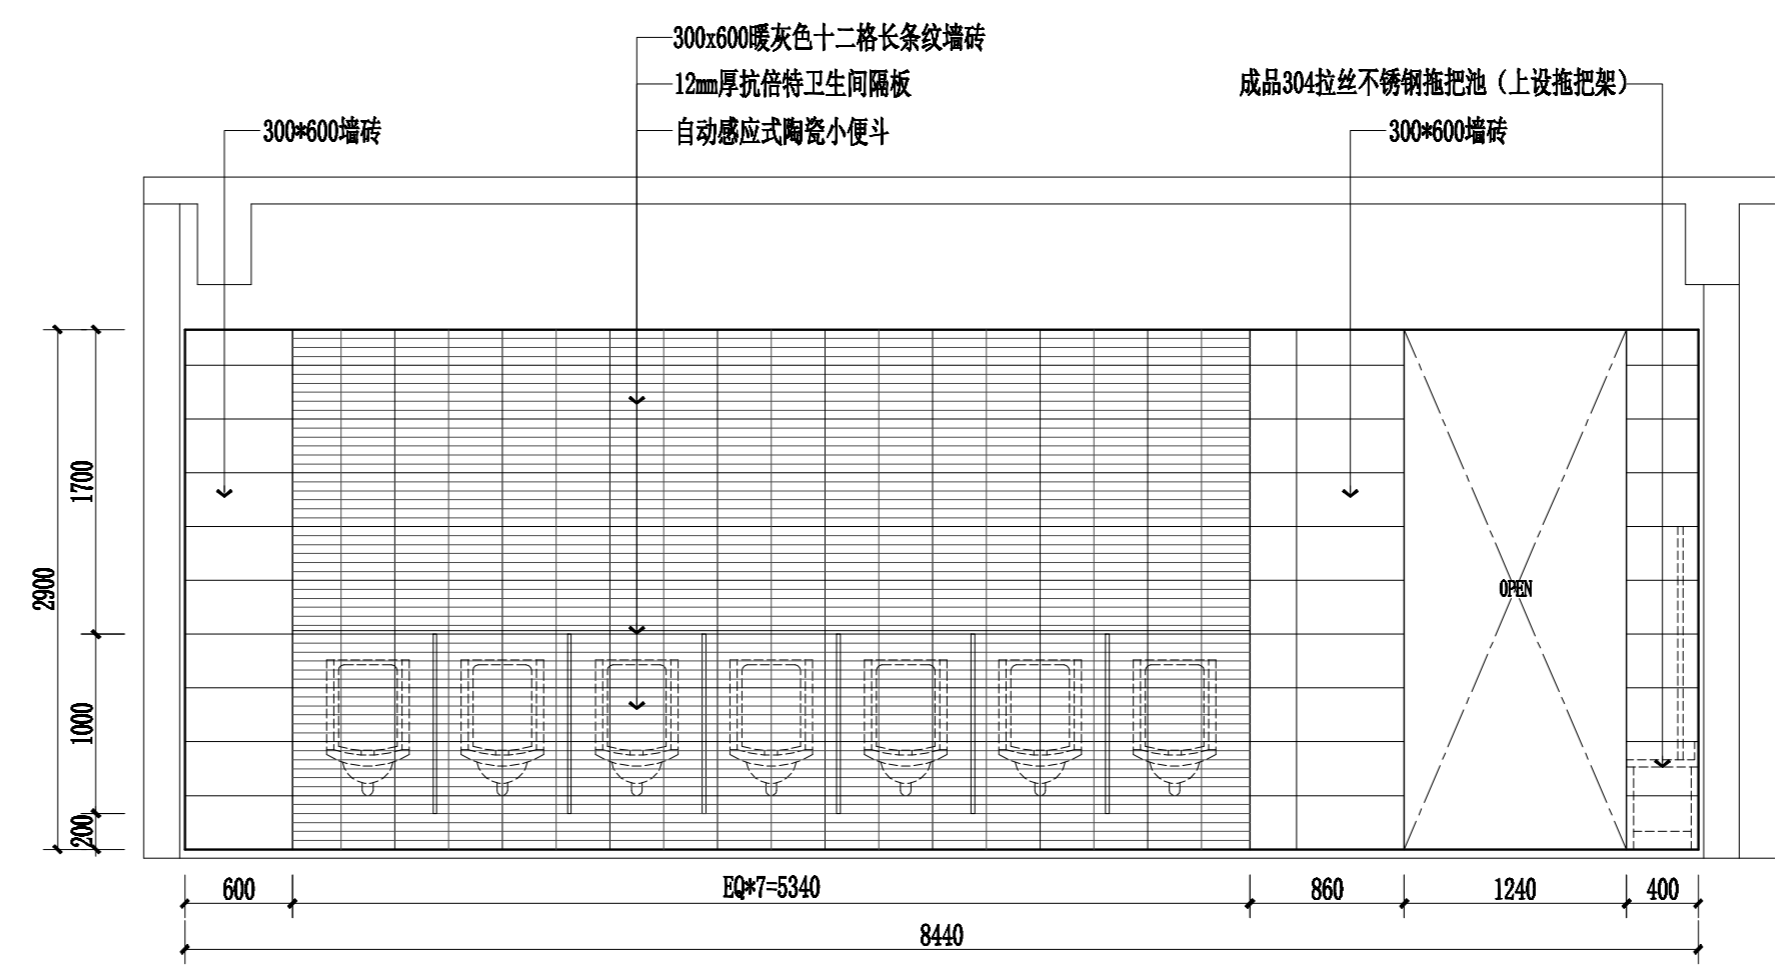

教学楼A一至四层卫生间D立面图 1:40

职责 RESPONSIBILITY	实名 NAME TYPED	签名 SIGNATURE
制图 DRAWN		
设计 DESIGNED		
专业负责人 DISCIPLINE CHARGE		
项目负责人 PROJECT MANAGER		
校对 CHECKED		
审核 APPROVED		
批准 AUDITED		

图纸会签 DISCIPLINE JOINTLY SIGNED BY		
专业 DISCIPLINE	实名 NAME TYPED	签名 SIGNATURE
建筑 ARCHITECTURE		
结构 STRUCTURE		
给排水 WATER/WASTE WATER		
电气 ELECTRIC		
暖通 HVAC		
景观 LANDSCAPE		
智能 INTELLIGENCE		

建设单位 CLIENT  
南京江北新区浦厂中学

项目名称 PROJECT TITLE  
南京江北新区浦厂中学厕所改造工程项目


子项名称 SUBPROJECT TITLE

图名 DWG TITLE  
教学楼A一至四层卫生间立面图


工程编号 PROJECT NO	2025-A	
出图日期 DATE	修改版本 REV	图纸编号 DWG NO
2025.06		建施-09

不得翻印或用于其他工程。如有任何不详细事宜，请在施工前与设计院沟通。本图设计内容未经设计师许可不得在其他地方使用。  
版本号：第一次出图空白，第一次修改为A，第二次修改为B。


出图章： PERMISSION STAMP

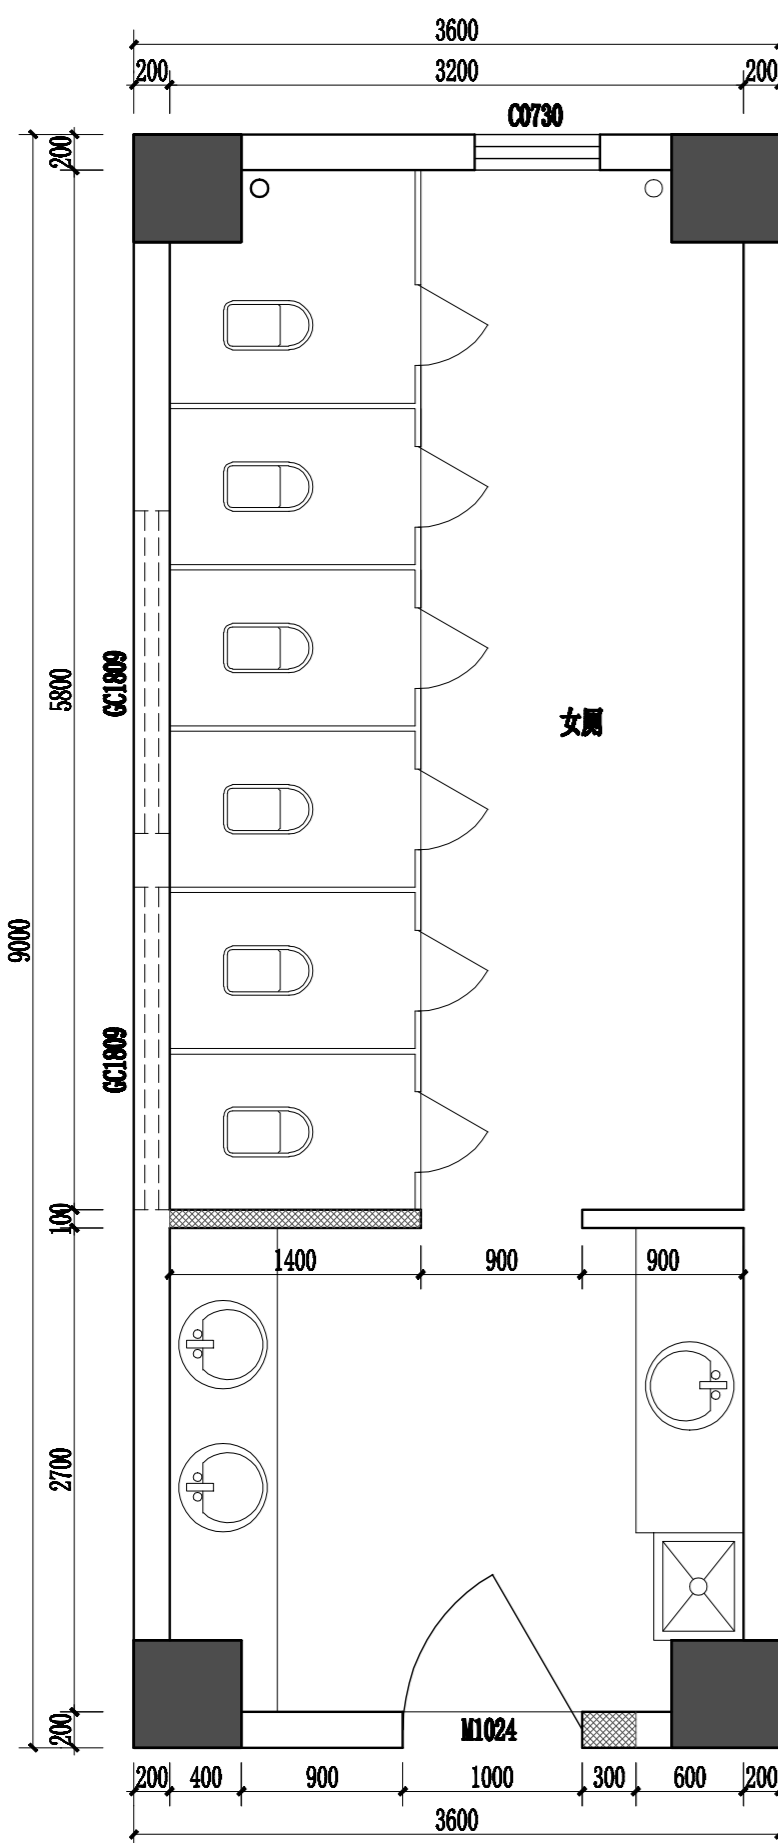


实验楼二至四层女厕原始平面图 1:40  
层高3800mm, 原吊顶标高2900mm

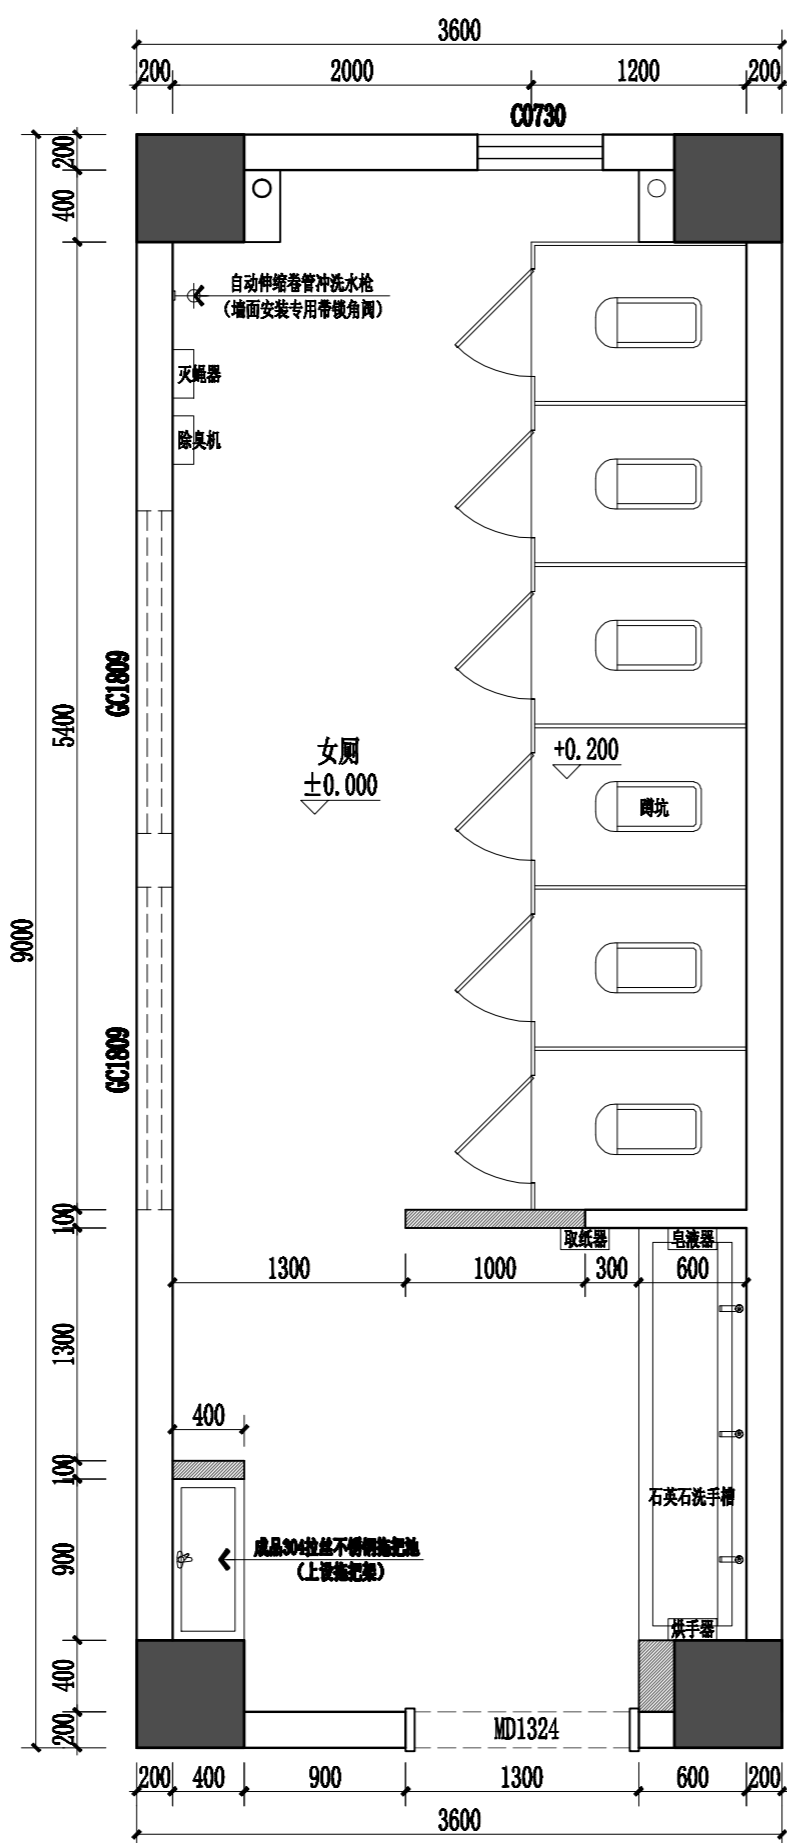

实验楼二至四层女厕改造平面图 1:40

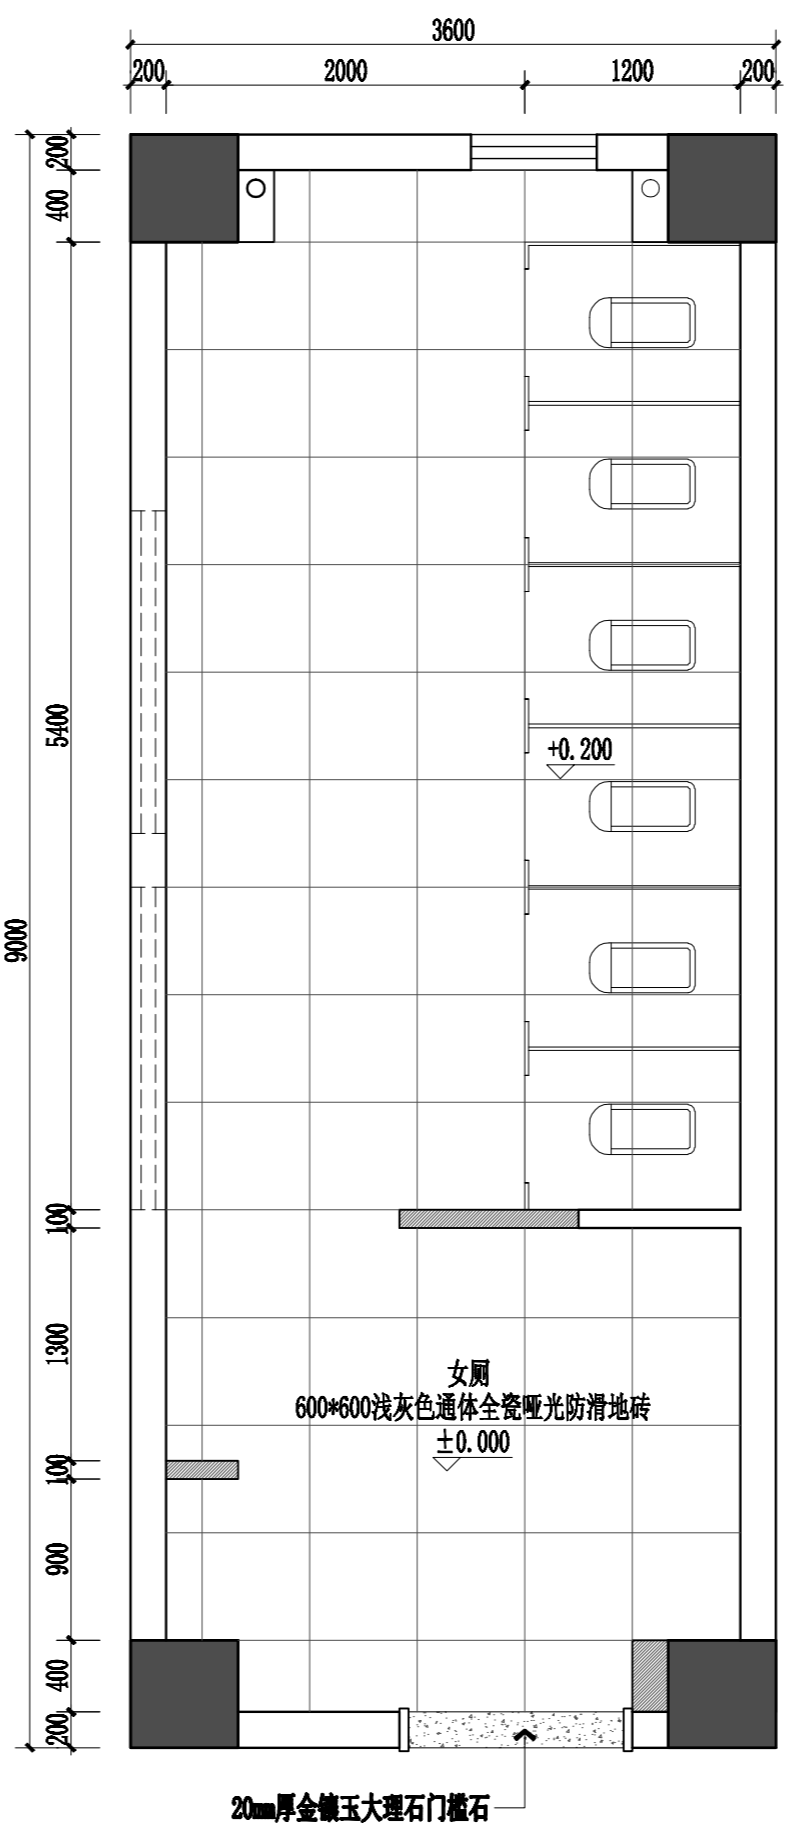

实验楼二至四层女厕地面材质图 1:40

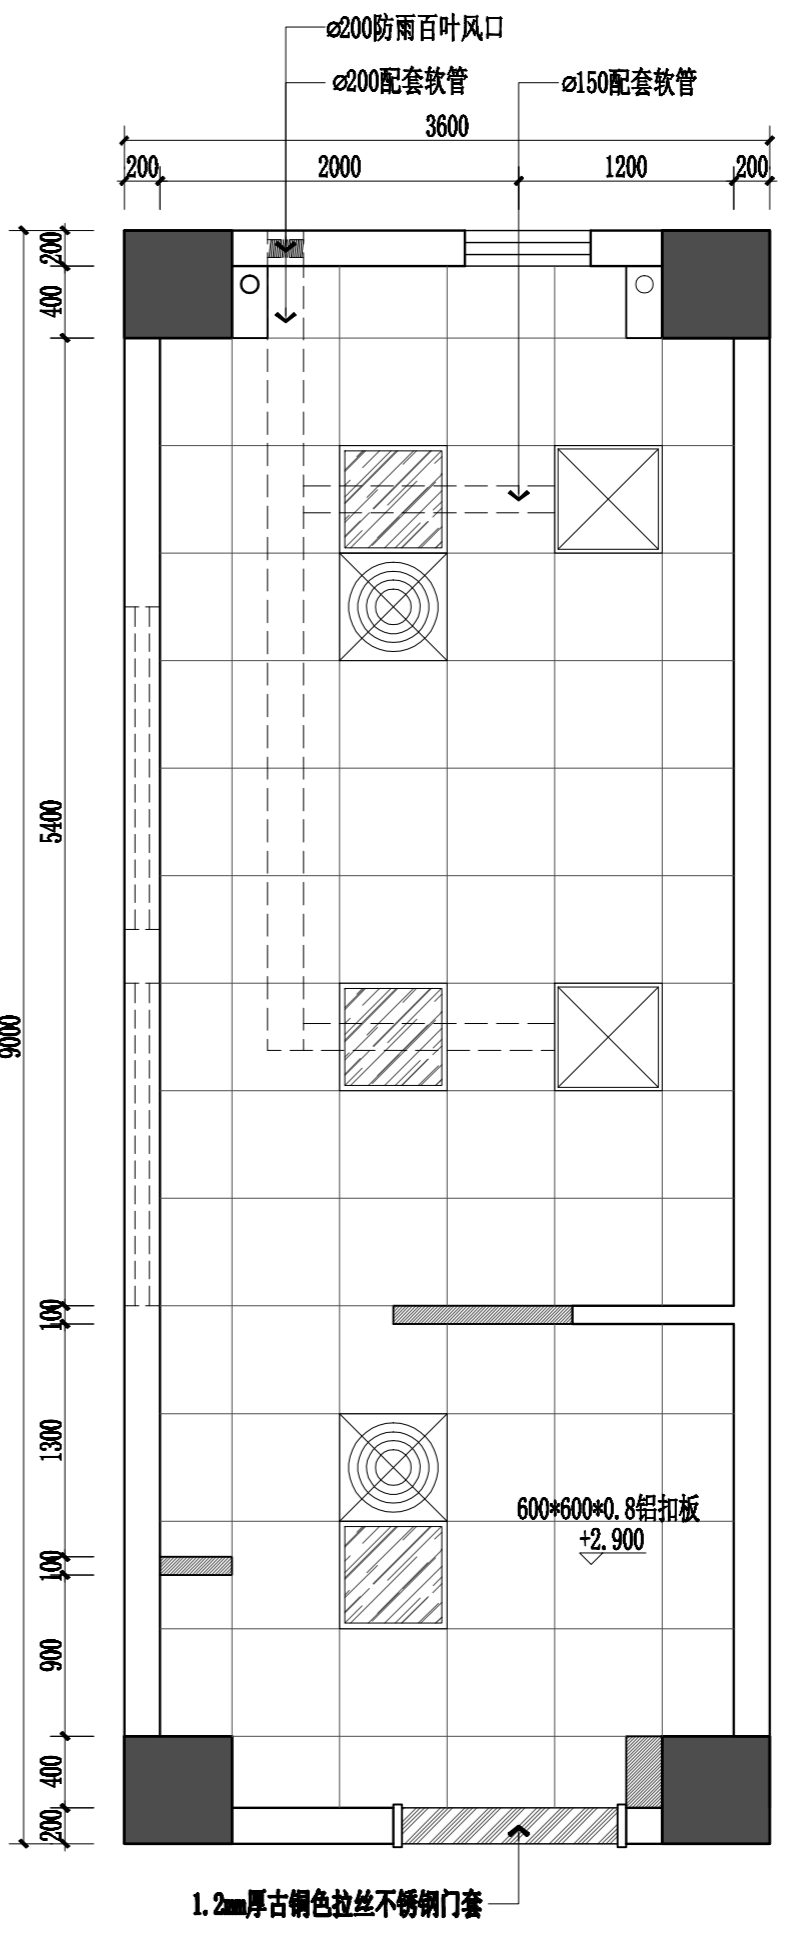

实验楼二至四层女厕顶面布置图 1:40

- 拆除墙体  
 新建墙体  
 注：1、原地面地砖、原墙面墙砖拆除至结构层。  
 2、原铝扣板吊顶拆除。  
 3、原砖砌台阶、蹲坑、石英石洗手槽、拖把池、小便斗、隔断及建筑门全部拆除。  
 4、内部给排水管道、配电网管全部拆除重做。  
 5、实验楼二至四层女厕立面做法参考教学楼一至四层卫生间立面做法。

图例	名称	光源	安装方式	其他说明
	600*600平板灯	LED/38W	吊项内嵌入	胶片:乳白色
	600*600排气扇	超强排风300W	吊项内嵌入	铝合金面板 全塑型天花板管道换气
	600*600吊项式循环风扇	70W	吊项内嵌入	

职责 RESPONSIBILITY	实名 NAME TYPED	签名 SIGNATURE
制图 DRAWN		
设计 DESIGNED		
专业负责人 DISCIPLINE CHARGE		
项目负责人 PROJECT MANAGER		
校对 CHECKED		
审核 APPROVED		
批准 AUDITED		

图纸会签 DISCIPLINE JOINTLY SIGNED BY		
专业 DISCIPLINE	实名 NAME TYPED	签名 SIGNATURE
建筑 ARCHITECTURE		
结构 STRUCTURE		
给排水 WATER/WASTE WATER		
电气 ELECTRIC		
暖通 HVAC		
景观 LANDSCAPE		
智能 INTELLIGENCE		

建设单位: CLIENT  
南京江北新区浦厂中学

项目名称: PROJECT TITLE  
南京江北新区浦厂中学厕所改造工程项目


子项名称: SUBPROJECT TITLE

图名: DWG TITLE  
实验楼二至四层女厕平面图

工程编号 PROJECT NO	2025-A	
出图日期 DATE	修改版本 REV	图纸编号 DWG NO
2025.06		建筑-10


不得翻印或用于其他用途。如有任何不详细事宜，请在施工前与设计院沟通。本图设计内容未经设计师许可不得在其他地方使用。  
版本号：第一次出图空白，第一次修改为A，第二次修改为B。

出图章： PERMISSION STAMP

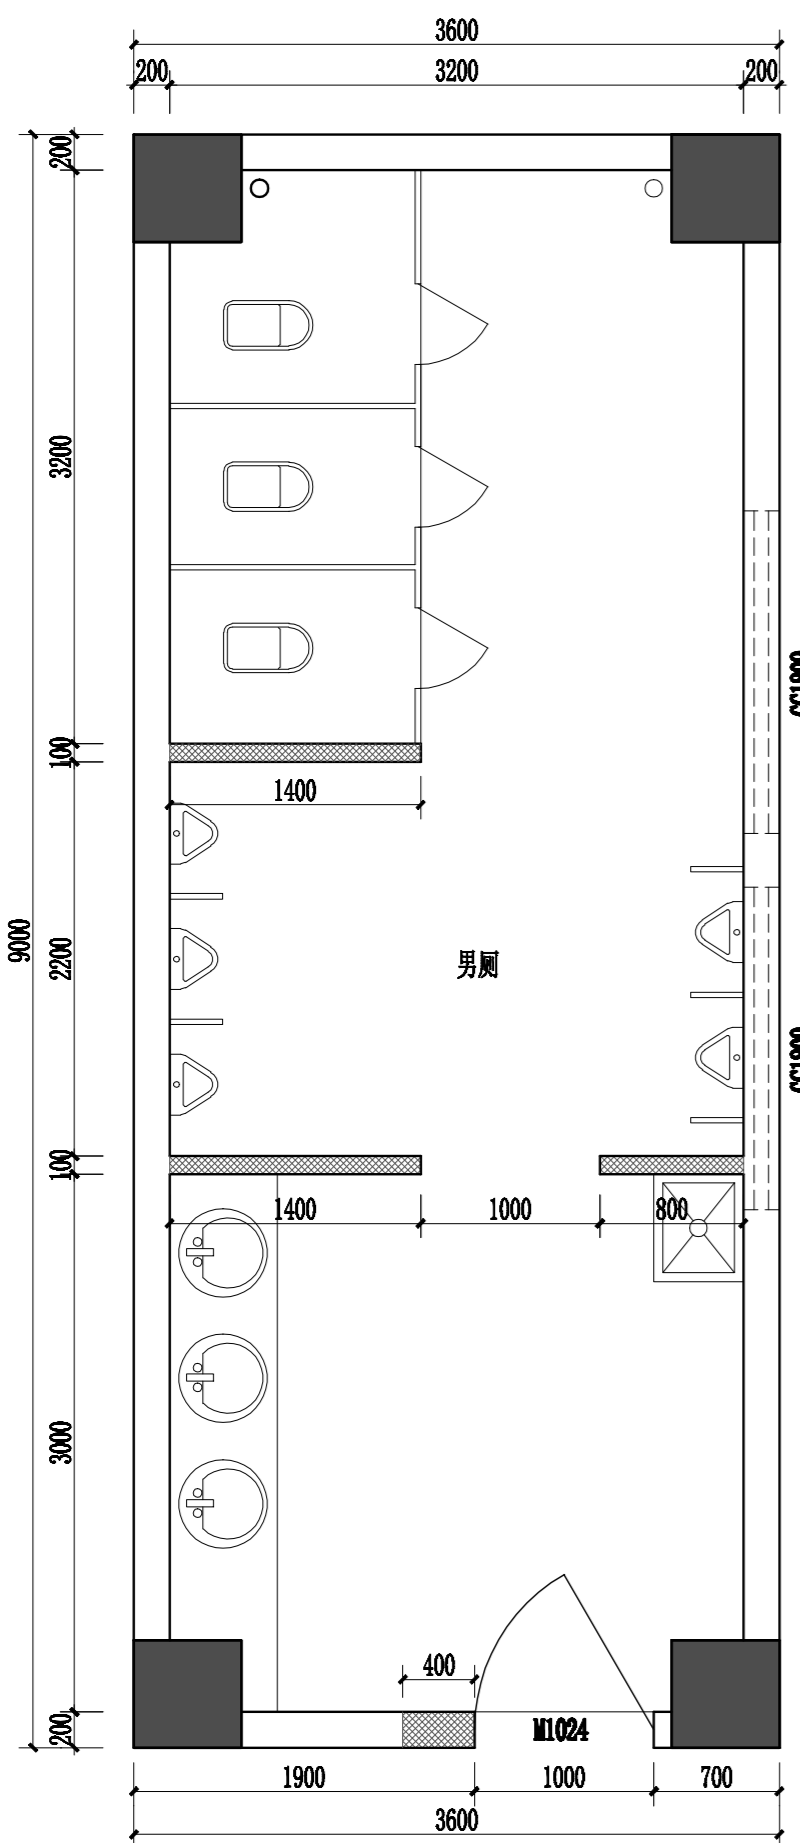


实验楼二至四层男厕原始平面图 1:40


层高3800mm, 原吊顶高2900mm

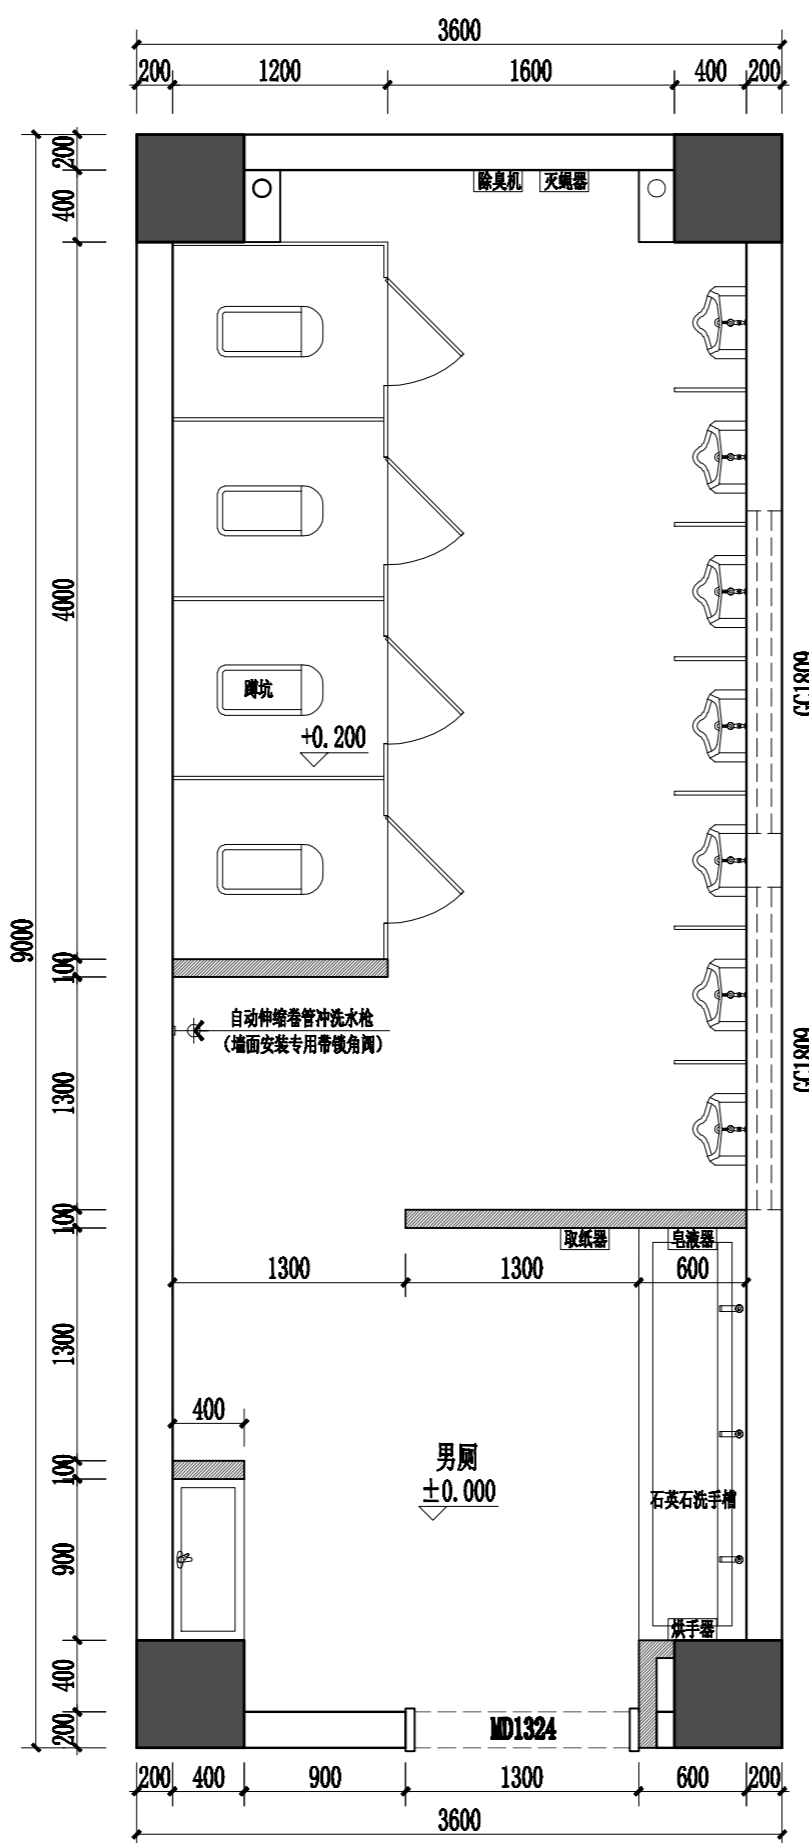

实验楼二至四层男厕改造平面图 1:40

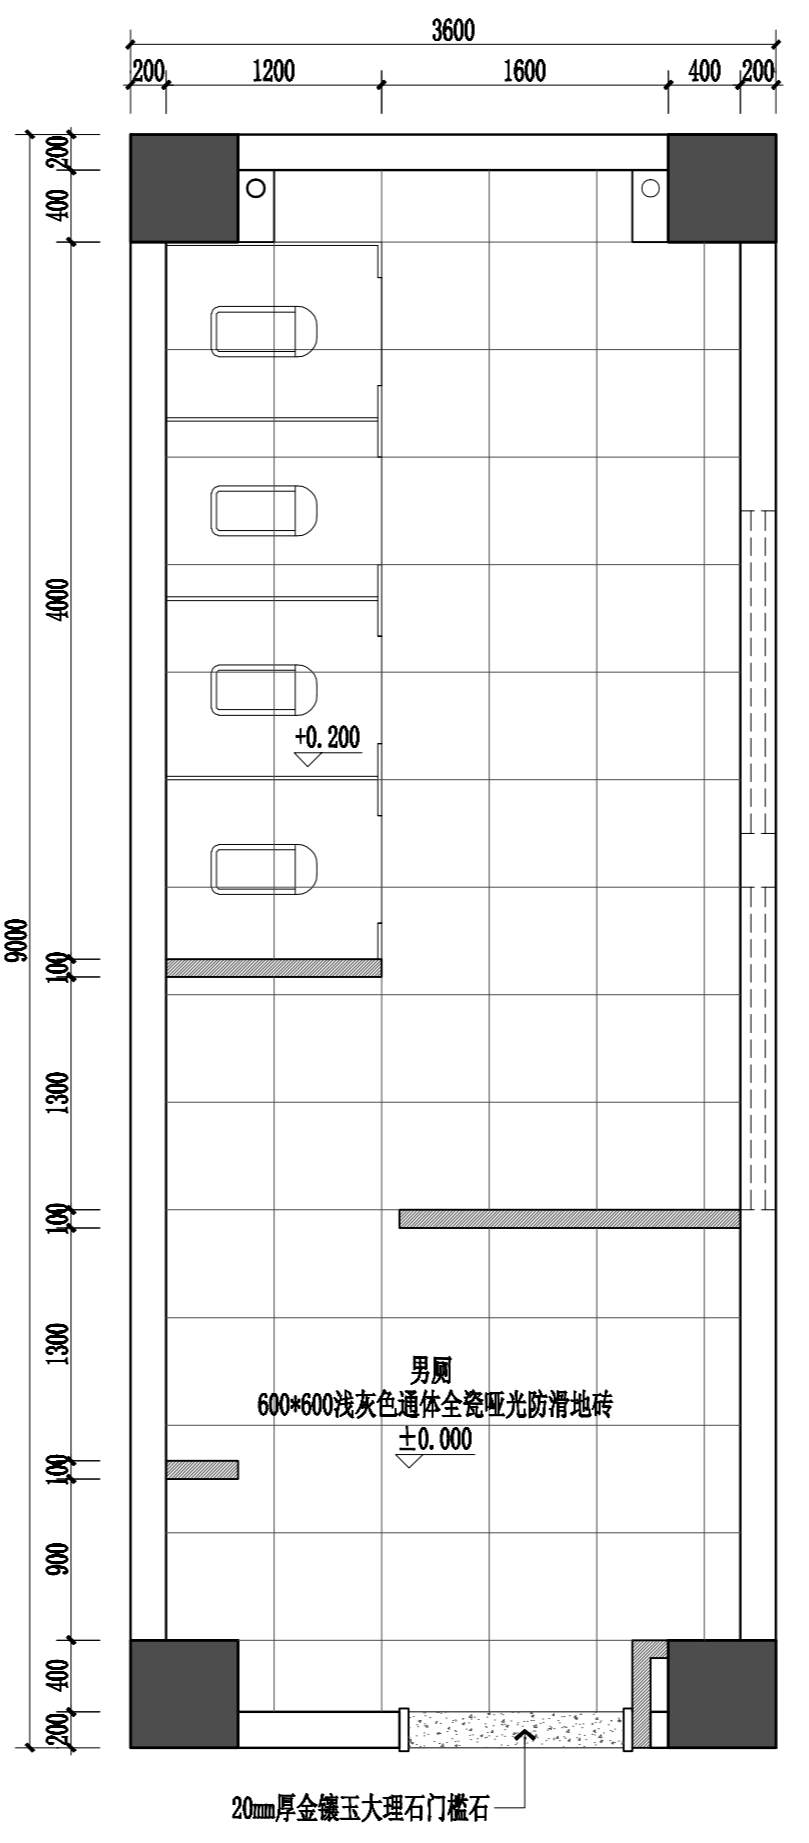

实验楼二至四层男厕地面材质图 1:40

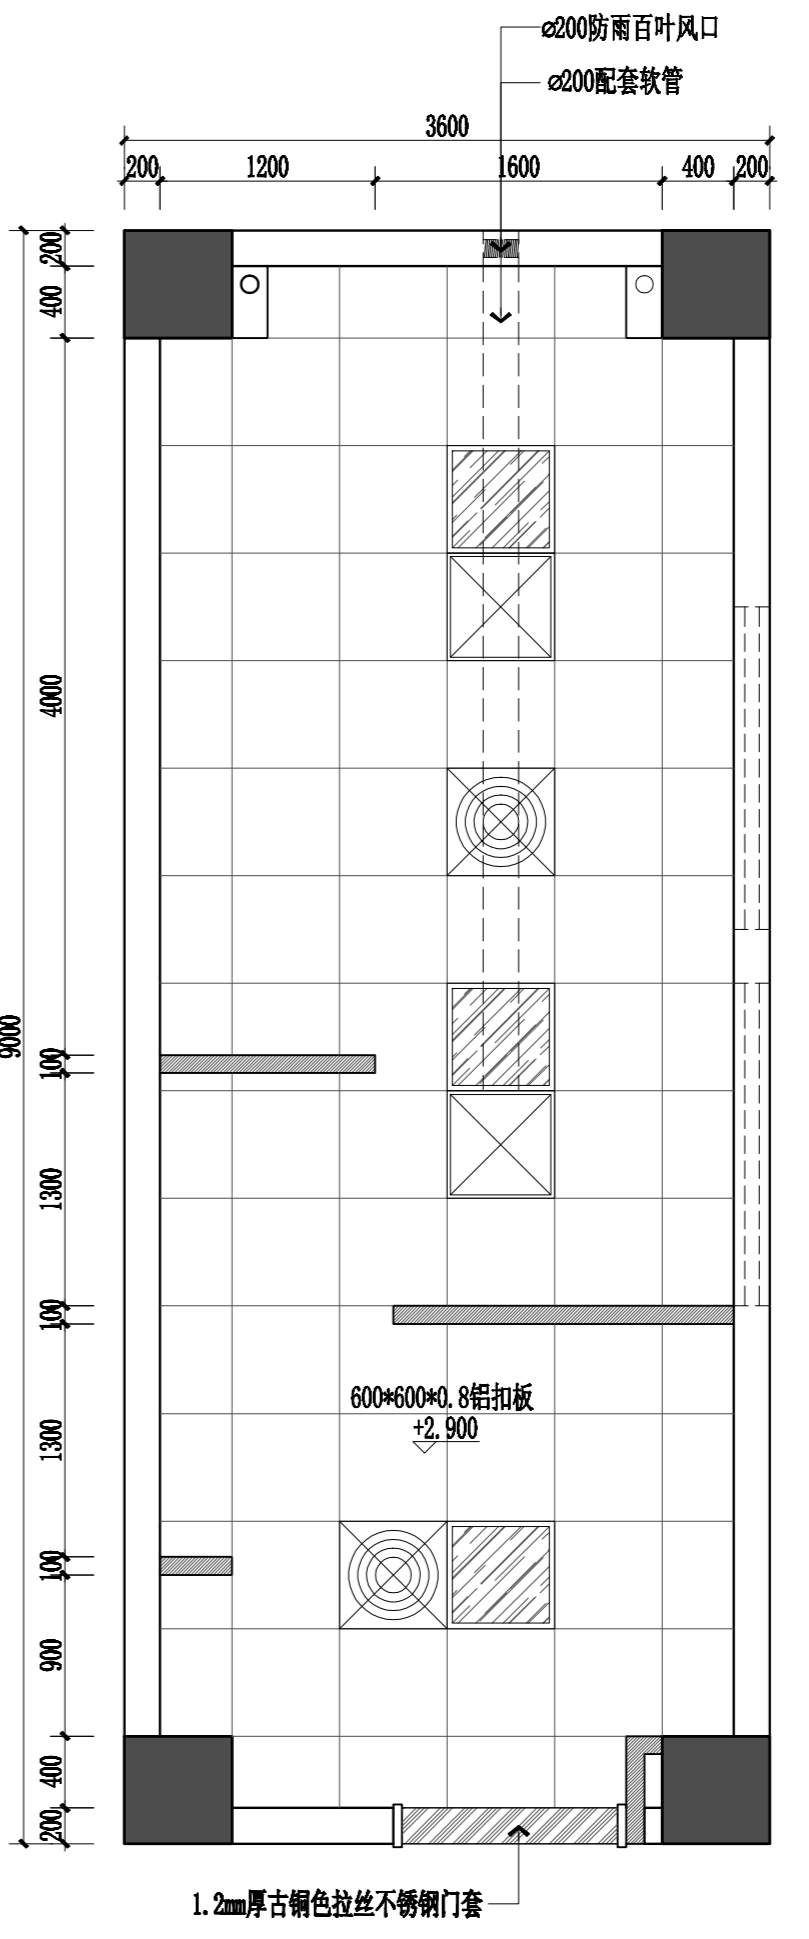

实验楼二至四层男厕顶面布置图 1:40

- 拆除墙体
  - 新建墙体
- 注：1、原地面地砖、原墙面墙砖拆除至结构层。  
2、原铝扣板吊顶拆除。  
3、原砖砌台阶、蹲坑、石英石洗手槽、拖把池、小便斗、隔断及建筑门全部拆除。  
4、内部给排水管道、配电网管全部拆除重做。  
5、实验楼二至四层男厕立面做法参考教学楼一至四层卫生间立面做法。

图例	名称	光源	安装方式	其他说明
	600*600平板灯	LED/38W	吊顶内嵌入	胶片:乳白色
	600*600排气扇	超强排风300W	吊顶内嵌入	铝合金面板 全塑型天花板管道换气
	600*600吊顶式循环风扇	70W	吊顶内嵌入	

职责	实名	签名
RESPONSIBILITY	NAME TYPED	SIGNATURE
制图		
DESIGNED		
设计		
专业负责人		
DISCIPLINE CHARGE		
项目负责人		
PROJECT MANAGER		
校对		
CHECKED		
审核		
APPROVED		
批准		
AUDITED		

图纸会签		
DISCIPLINE JOINTLY SIGNED BY		
专业	实名	签名
DISCIPLINE	NAME TYPED	SIGNATURE
建筑		
ARCHITECTURE		
结构		
STRUCTURE		
给排水		
WATER/WASTE WATER		
电气		
ELECTRIC		
暖通		
HVAC		
景观		
LANDSCAPE		
智能		
INTELLIGENCE		

建设单位: CLIENT  
南京江北新区浦厂中学

项目名称: PROJECT TITLE  
南京江北新区浦厂中学厕所改造工程项目

子项名称: SUBPROJECT TITLE


图名: DWG TITLE  
实验楼二至四层男厕顶地面图

工程编号	2025-A	
PROJECT NO		
出图日期	修改版本	图纸编号
DATE	REV	DWG NO
2025.06		建筑-11




不得翻印图纸尺寸施工。如有任何不事宜，请在施工前与设计师会商。本图设计内容未经设计师许可不得在其它地方使用。  
版本号：第一次出图空白，第一次修改为A，第二次修改为B。


出图章： PERMISSION STAMP

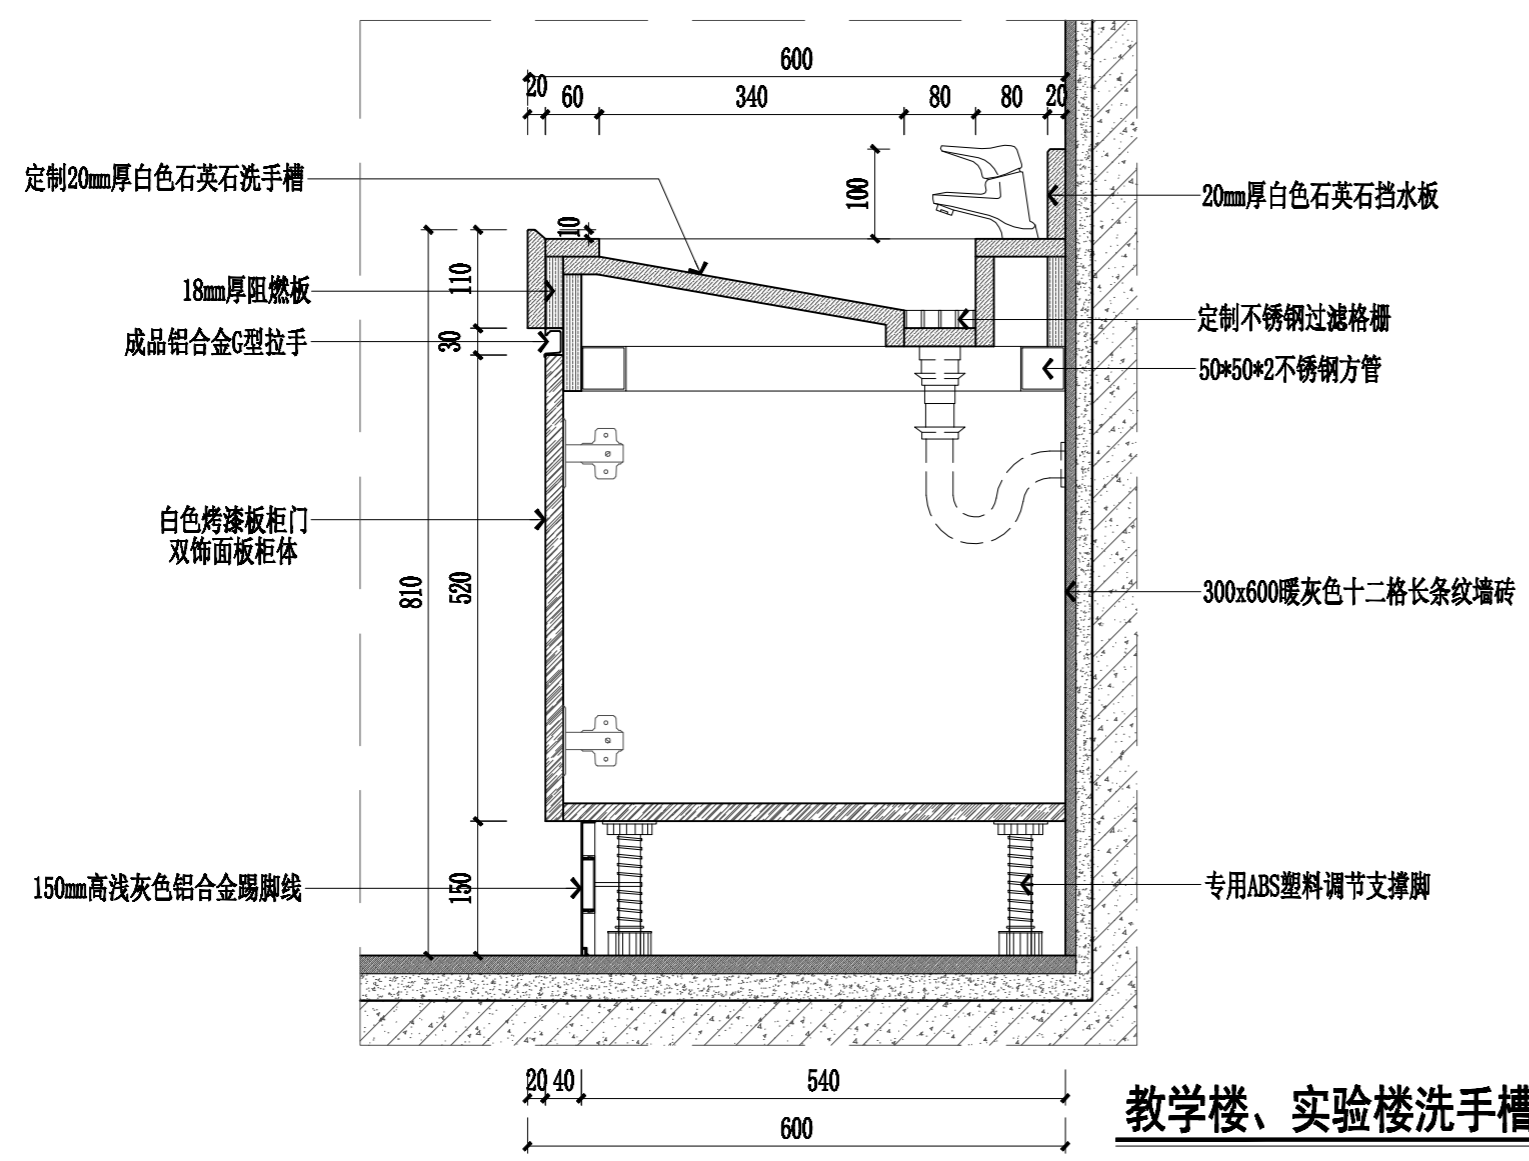


教学楼、实验楼洗手槽剖面图 1:8

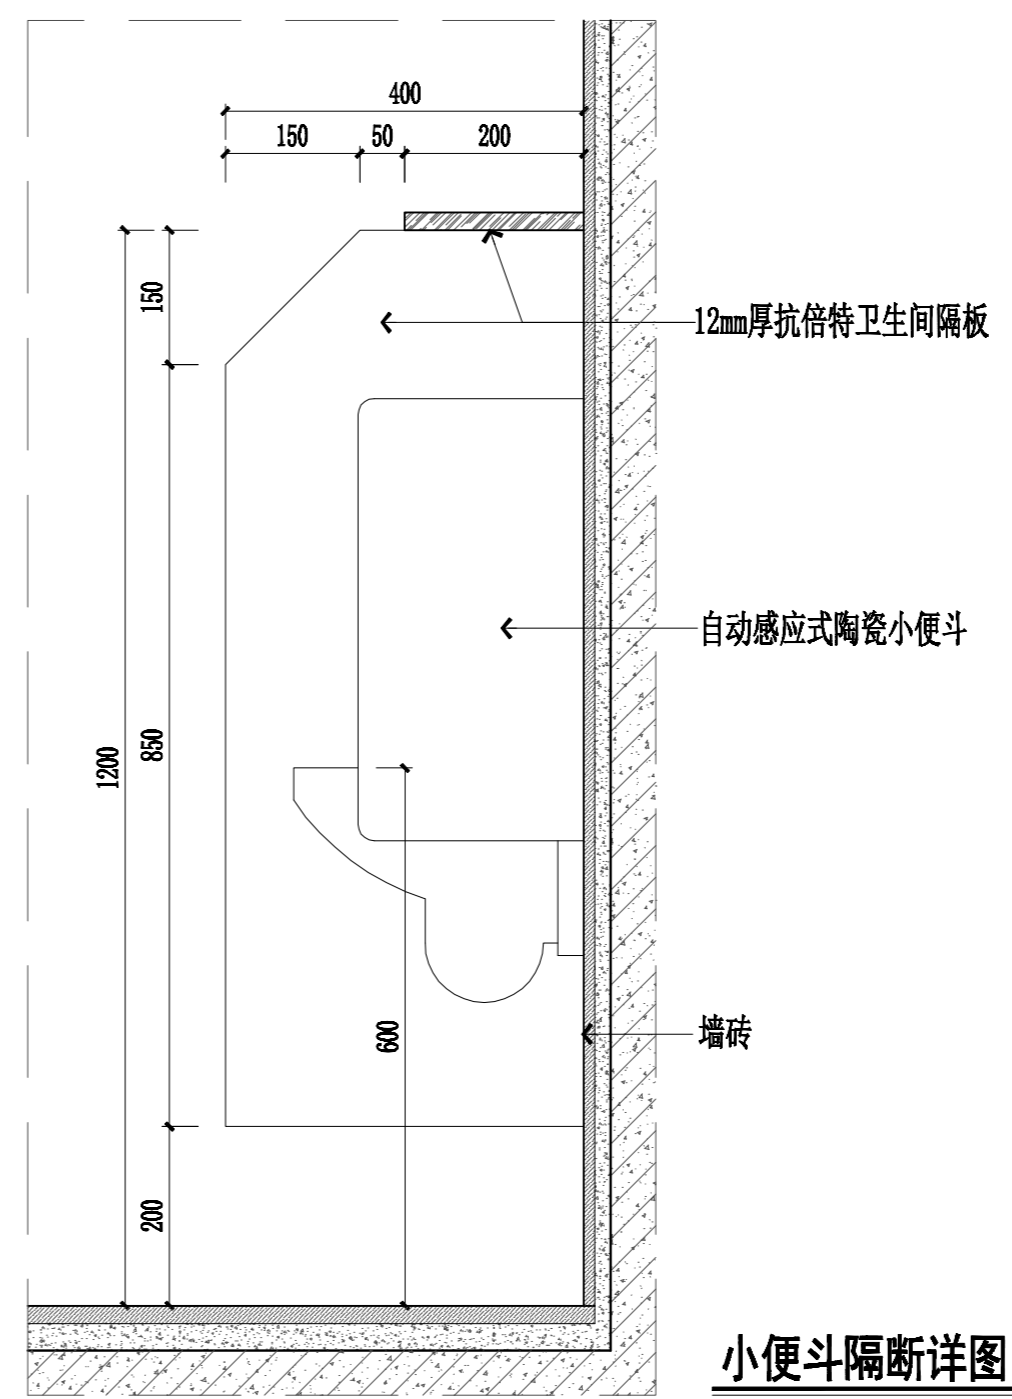

小便斗隔断详图 1:8

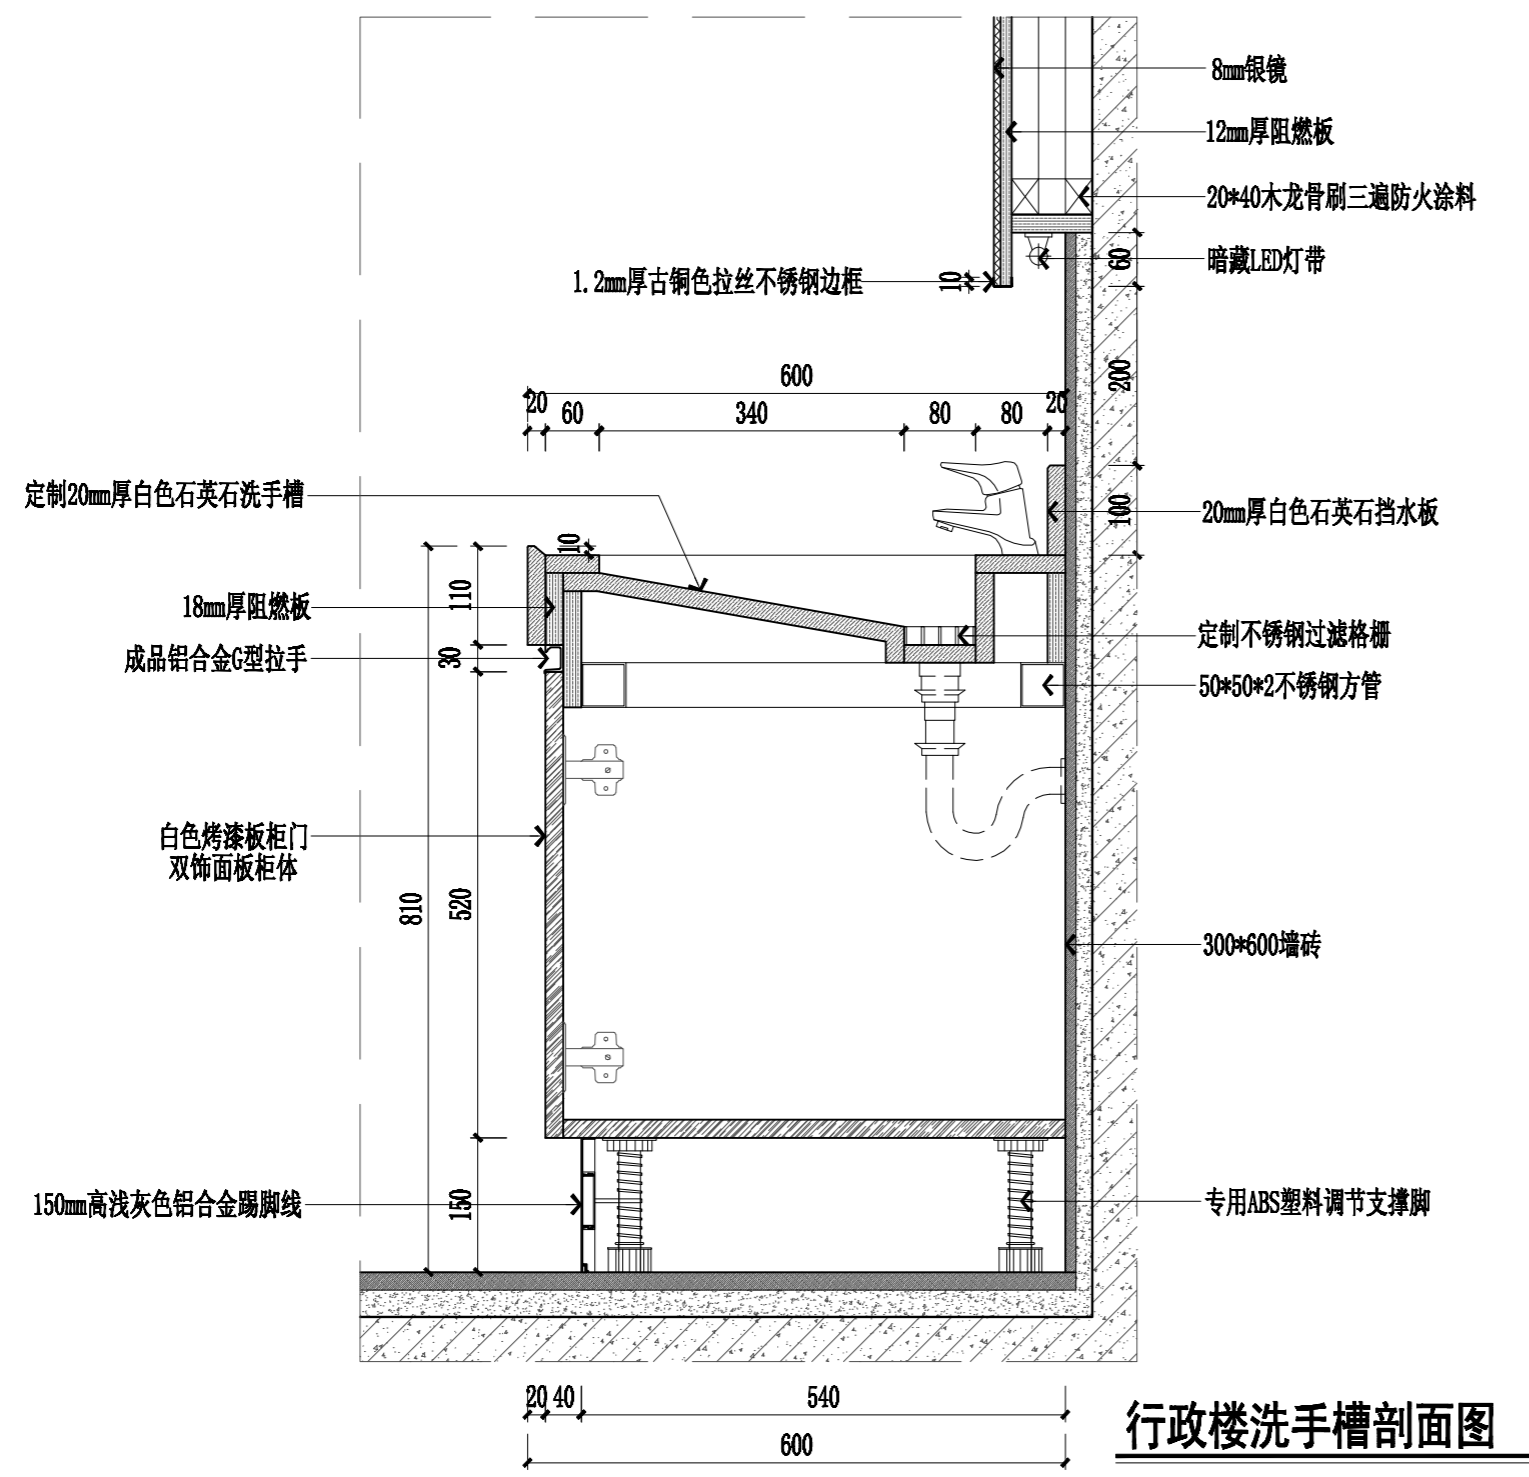

行政楼洗手槽剖面图 1:8

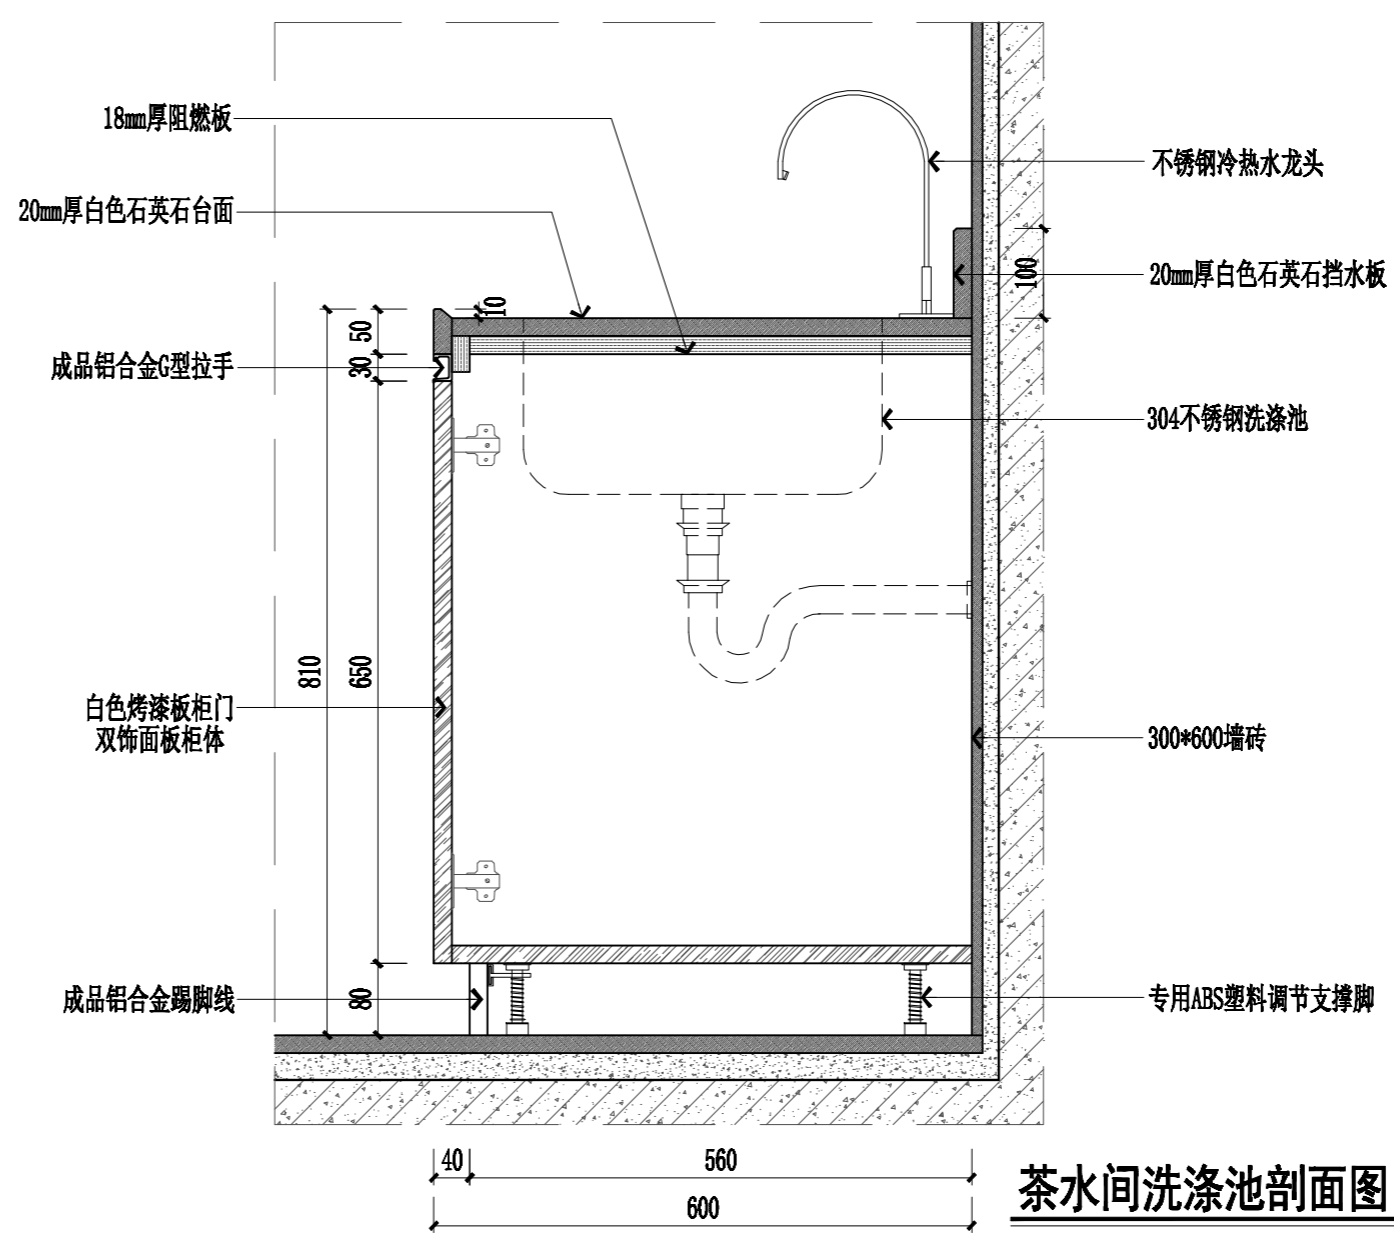

茶水间洗涤池剖面图 1:8

职责 RESPONSIBILITY	实名 NAME TYPED	签名 SIGNATURE
制图 DRAWN		
设计 DESIGNED		
专业负责人 DISCIPLINE CHARGE		
项目负责人 PROJECT MANAGER		
校对 CHECKED		
审核 APPROVED		
批准 AUDITED		

图纸会签 DISCIPLINE JOINTLY SIGNED BY		
专业 DISCIPLINE	实名 NAME TYPED	签名 SIGNATURE
建筑 ARCHITECTURE		
结构 STRUCTURE		
给排水 WATER/WASTE WATER		
电气 ELECTRIC		
暖通 HVAC		
景观 LANDSCAPE		
智能 INTELLIGENCE		

建设单位 CLIENT  
南京江北新区浦厂中学

项目名称 PROJECT TITLE  
南京江北新区浦厂中学厕所改造工程项目

子项名称 SUBPROJECT TITLE

图名 DWG TITLE  
剖面图

工程编号 PROJECT NO	2025-A	
出图日期 DATE	修改版本 REV	图纸编号 DWG NO
2025.06		建施-12