


徐州市中心医院二期
箱式物流系统设计项目
施工图

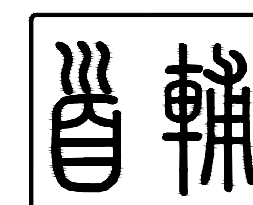

 
首辅工程设计有限公司

ShouFu Engineering Design Co. Ltd

设计证书编号 A251024117

设计阶段： 施工图

完成日期： 2024. 10. 15



设计证书编号: A251024117

1. 本图必须加盖本公司出图章及执业印章方可有效。
2. 不得量取图纸尺寸施工。如有任何不详事宜, 请在施工前与设计师会商。
3. 图纸版权为首辅工程设计有限公司所有, 未经本允许不得使用本图设计内容。

审图印章:

出图印章:

建设单位:


项目名称:


徐州中心医院二期

子项名称:

箱式物流系统设计说明


比例 1:400

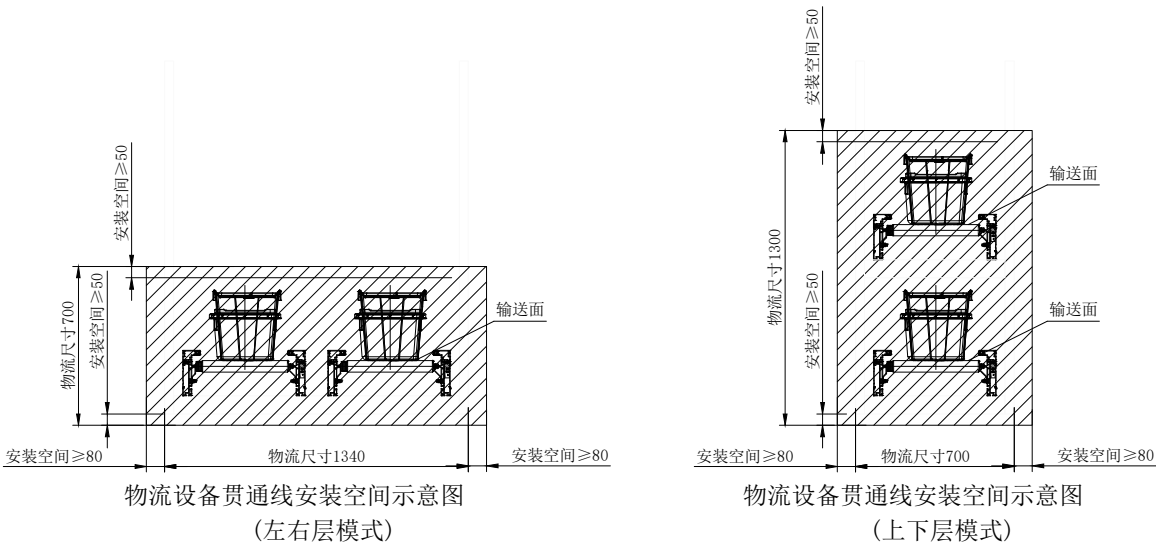

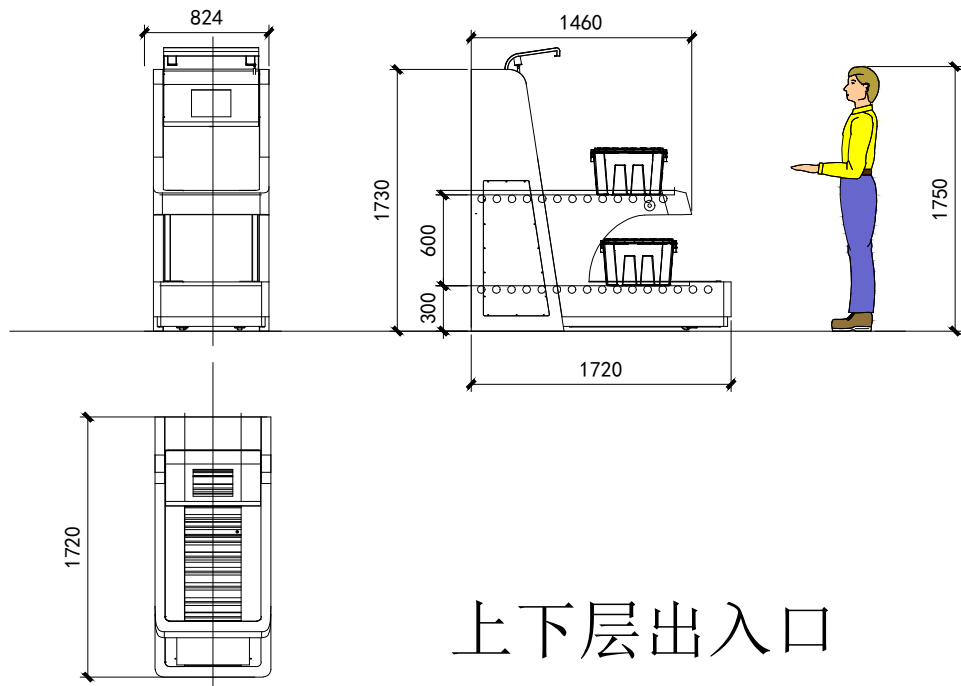


上下层出入口

标准站点示意图

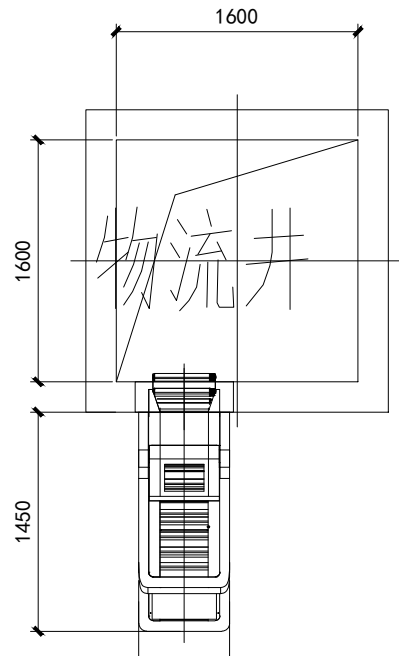


井道平面布置图

垂直设备平面布置图

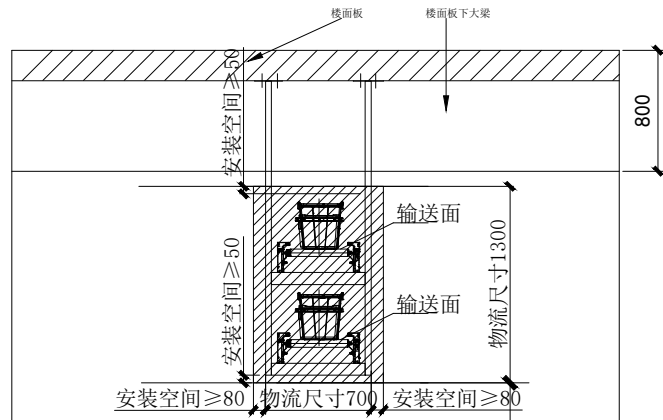


上下层吊装示意图

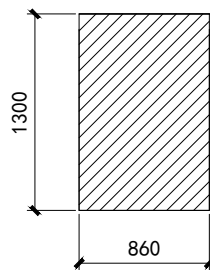


需要的总空间

水平输送设备吊装示意图

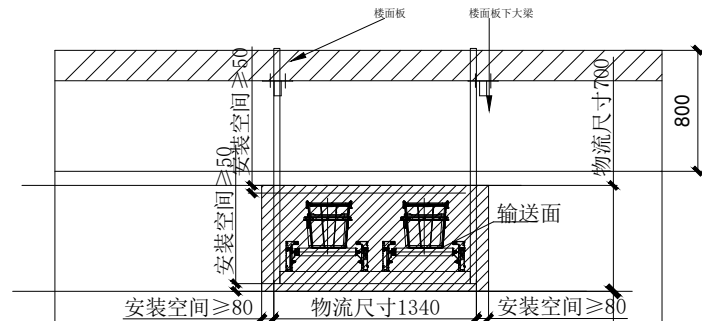


左右吊装示意图

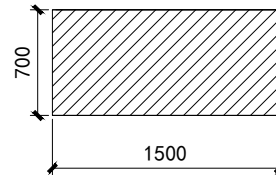

需要的总空间


水平输送线设备吊装示意图

消防卷帘洞口需要施工方按如下要求做土建预留：
①、每处单独1路消防用电线路，配置1个强电盒，敷设至该处防火卷帘门附近：
a. 380V，敷设容量 每路1KW，三相五线制，用于防火卷帘门供电；
②、每处提供2路消防联动信号，其中1路用于防火卷帘的消防联动；另1路用于输送线体的消防联动；信号要求为无源干节点信号。由土建方实施安装布线。

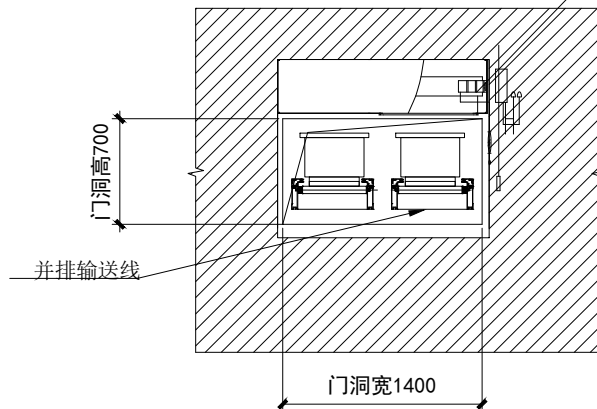


水平输送线穿越消防卷帘门示意图
（正视图）

贯通线穿越消防卷帘门示意图

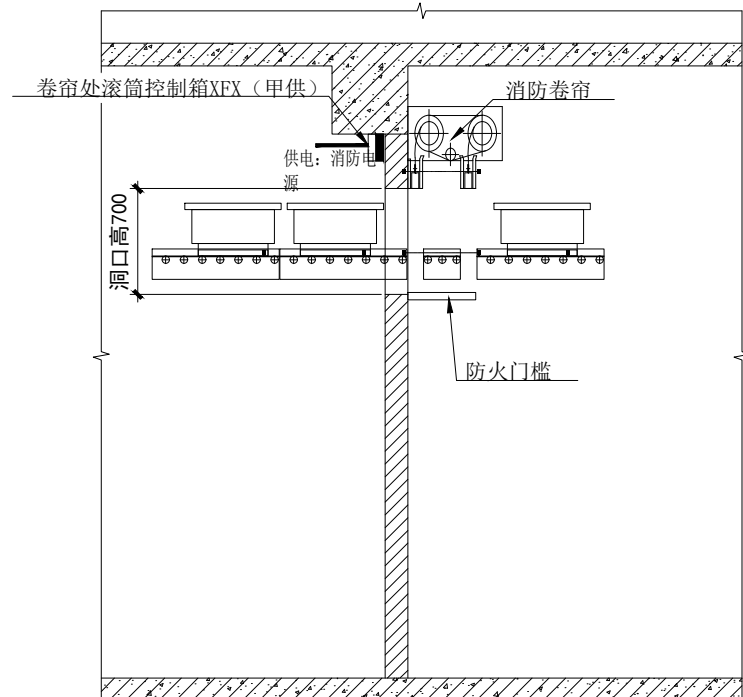

水平输送线穿越消防卷帘门示意图
（侧视图）

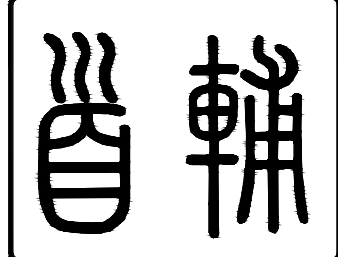

首辅工程设计有限公司

ShouFu Engineering Design Co. Ltd

设计证书编号：A251024117

图纸说明

1. 本图必须加盖本公司出图章及执业印章方可有效。
2. 不得量取图纸尺寸施工。如有任何不详事宜，请在施工前与设计师会商。
3. 图纸版权为首辅工程设计有限公司所有，未经本允许不得使用本图设计内容。

执业印章：

审图印章：

出图印章：

专业负责人	邵源	邵源
项目负责人	戈伟	戈伟
审核	邵源	邵源
校对	罗紫吉	罗紫吉
设计	伍清	伍清
制图	伍清	伍清

建设单位：

项目名称：

徐州中心医院二期

子项名称：

图纸名称：箱式物流站点、井道、传输线和防火示意图

工程编号

设计阶段 施工图

专业

图号


日期 2024-10-15 版次 A

比例 1:50


箱式物流输送系统自动化设备配电表

AP1	8层, LT4	380V-30KW	LT4垂直输送分拣设备	分3个独立空开输出供电回路, 双回路供电接入, 离地1.5M, 空开	不带漏保。
		220V-3KW	弱电系统		
		220V-3KW	预留系统		
AP2	8层, LT5	380V-18KW	LT5垂直输送分拣设备	分3个独立空开输出供电回路, 双回路供电接入, 离地1.5M, 空开	不带漏保。
		220V-3KW	弱电系统		
		220V-3KW	预留系统		
AP5	B1层, LT6	380V-30KW	LT6垂直输送分拣设备	分4个独立空开输出供电回路, 双回路供电接入, 离地1.5M, 空开	不带漏保。
		380V-18KW	B1楼贯通输送分拣设备1		
		220V-3KW	弱电系统		
		220V-3KW	预留系统		
AP3	B1层, LT4	380V-15KW	B1楼贯通输送分拣设备2	分3个独立空开输出供电回路, 双回路供电接入, 离地1.5M, 空开	不带漏保。
		220V-3KW	弱电系统		
		220V-3KW	预留系统		
AP4	B1层, LT5	380V-15KW	B1楼贯通输送分拣设备3	分3个独立空开输出供电回路, 双回路供电接入, 离地1.5M, 空开	不带漏保。
		220V-3KW	弱电系统		
		220V-3KW	预留系统		
AP6	4层, LT6	380V-5KW	4楼贯通输送分拣设备	分3个独立空开输出供电回路, 双回路供电接入, 离地1.5M, 空开	不带漏保。
		220V-3KW	弱电系统		
		220V-3KW	预留系统		
AP7	B1层, 中控室	380V-5KW	预留	分5个独立空开输出供电回路, 双回路供电接入, 离地1.5M, 空开	不带漏保。
		220V-3KW	弱电系统		
		220V-3KW	控制系统		
		220V-3KW	监控系统		
		220V-3KW	预留		
说明: 1. 380V电源要求: 主线380V接入线路需要从配电室单独引出, 采用三相五线制, 直接接到指定的配电交接箱不得与照明混用; 2、为保证控制系统稳定, 必须保证接地线良好; 强电电源最好接入医院双回路供电系统中。					


配电需求点位图

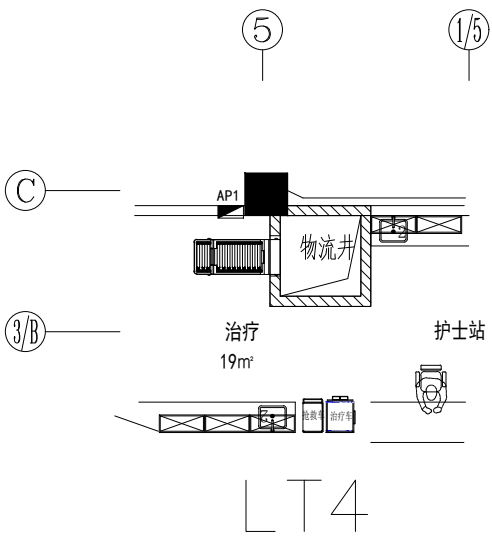


4#楼八层平面图 1:100

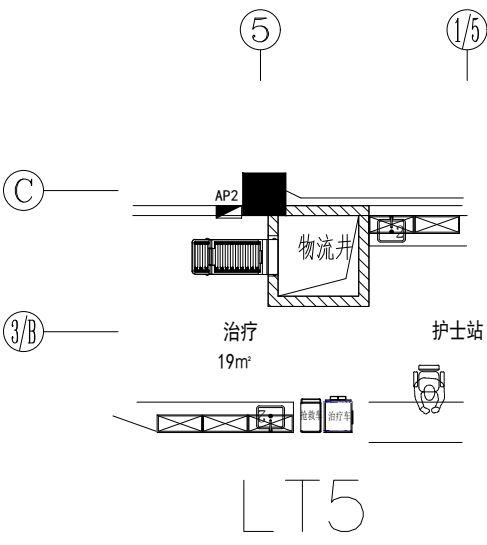


5#楼八层平面图 1:100

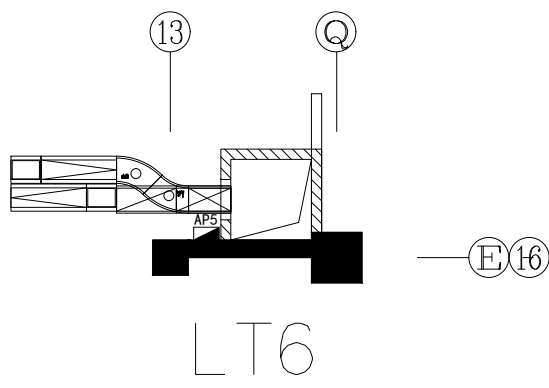


连廊 负一层平面图 1:100

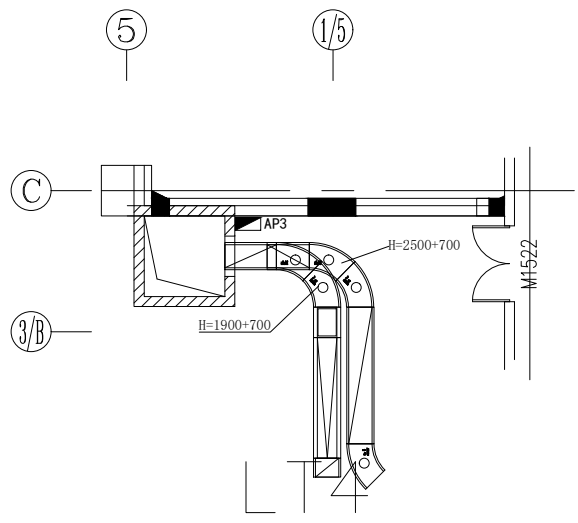

4#楼负一层平面图 1:100

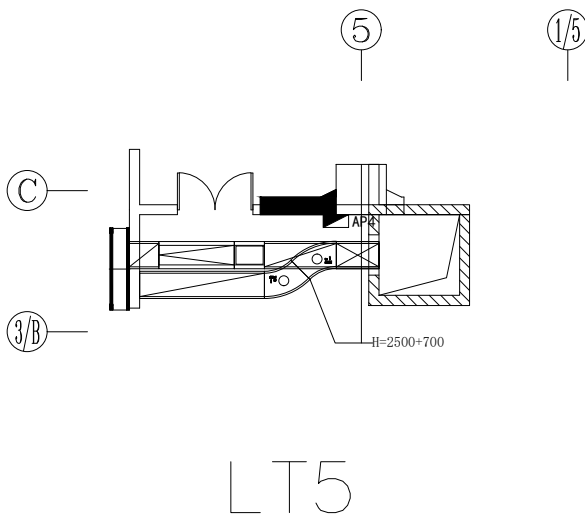


5#楼负一层平面图

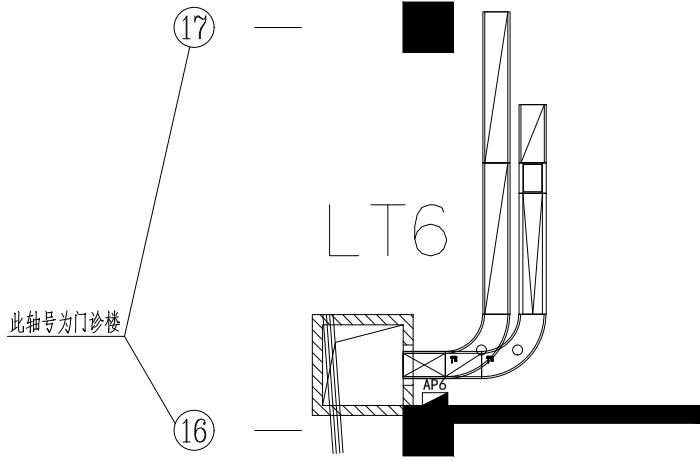

连廊 四层平面图 1:100

晋辅					
首辅工程设计有限公司 Shoufu Engineering Design Co. Ltd					
设计证书编号：A251024117					
图说说明					
1.本图必须加盖本公司出图章及执业印章方可有效。 2.不得量取图纸尺寸施工。如有任何不洋事宜，请在施工前与设计师会商。 3.图纸版权为首辅工程设计有限公司所有，未经本允许不得使用本图设计内容。					
执业印章：					
审图印章：					
出图印章：					
专业负责人	鄧源	鄧源			
项目负责人	戈伟	鄧源			
审核	鄧源	鄧源			
校对	罗桑吉	罗桑吉			
设计	伍清	伍清			
制图	伍清	伍清			
建设单位：					
项目名称： 徐州中心医院二期					
子项名称： 图纸名称:箱式物流系统强电需求、中控室强电需求图（1/2）					
工程编号					
设计阶段	施工图				
专业					
图号					
日期	2024-10-15	版次	A		

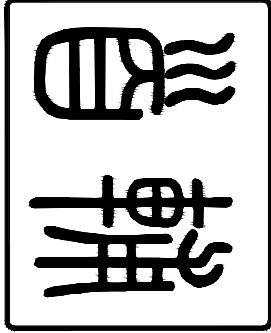

首辅工程设计有限公司
Shoufu Engineering Design Co., Ltd
设计证书编号：A251024117

图纸说明

1. 本图必须加盖本公司出图章及执业印章方可有效。
2. 不得量取图纸尺寸施工。如有任何不洋事宜，请在施工前与设计师会商。
3. 图纸版权为首辅工程设计有限公司所有，未经本允许不得使用本图设计内容。

执业印章：

审图印章：

出图印章：

专业负责人	鄧源	鄧源
项目负责人	戈伟	鄧源
审核	鄧源	鄧源
校对	罗紫若	罗紫若
设计	伍清	伍清
制图	伍清	伍清



建设单位：

项目名称：
徐州中心医院二期


子项名称：

图纸名称：箱式物流系统强电需求、中控室强电需求图（2/2）

工程编号	
设计阶段	施工图
专业	
图号	
日期	2024-10-15 版次 A

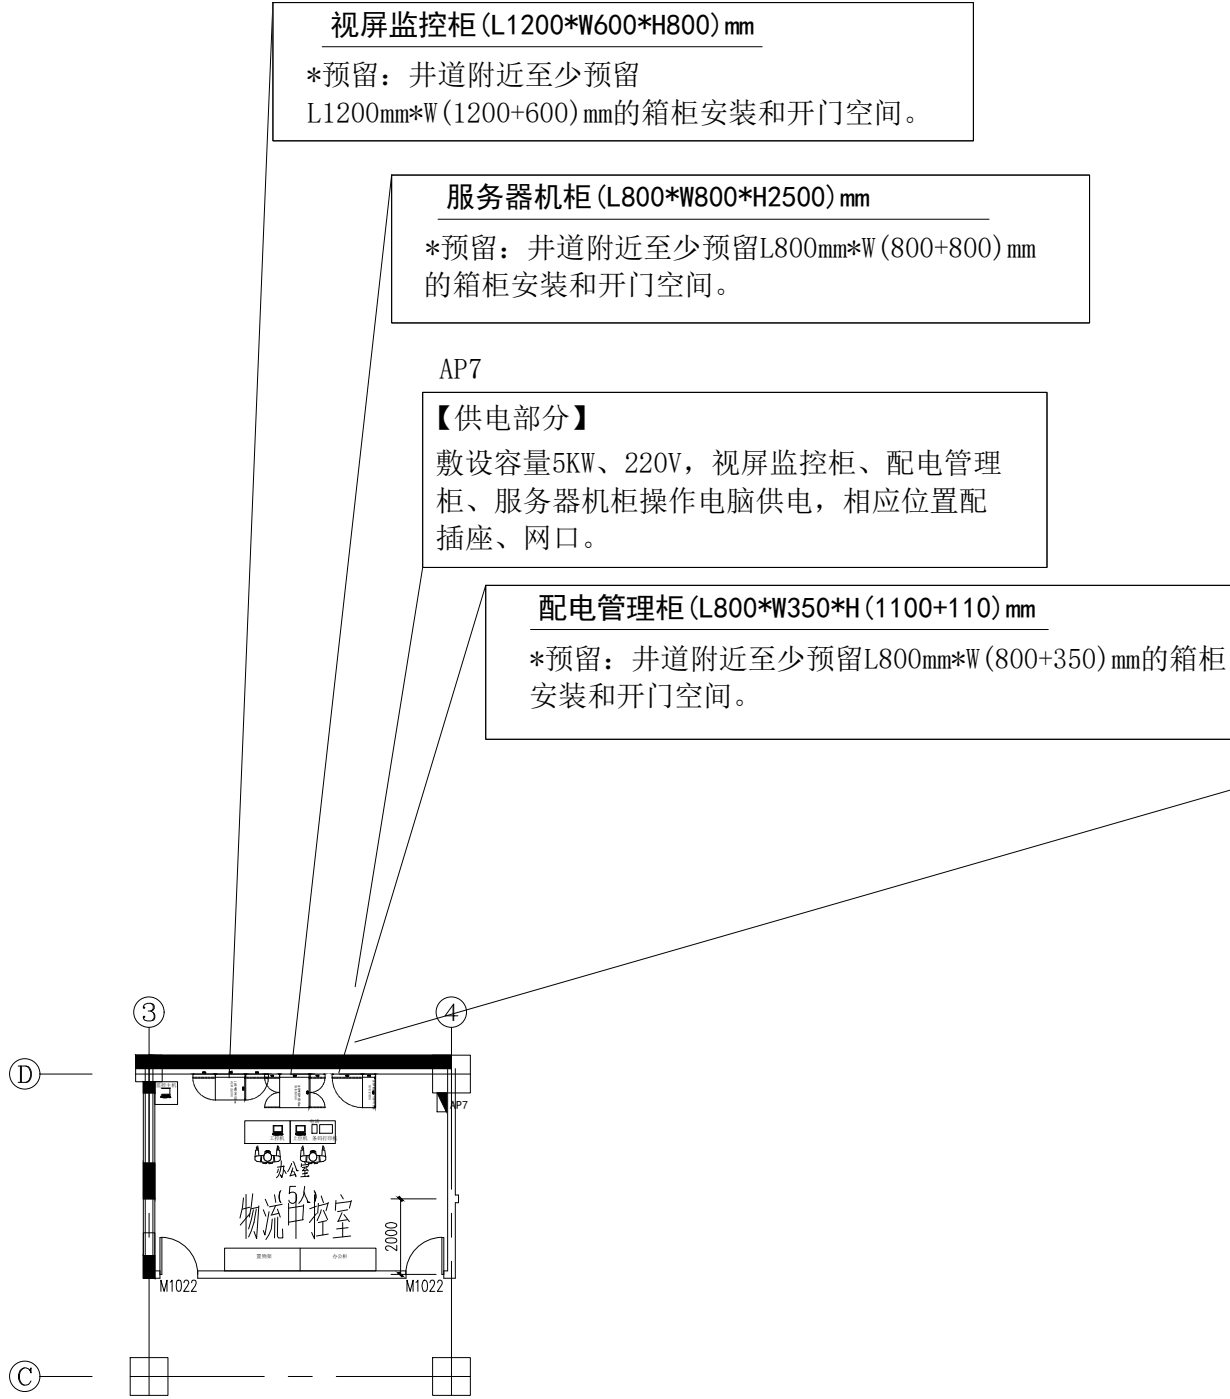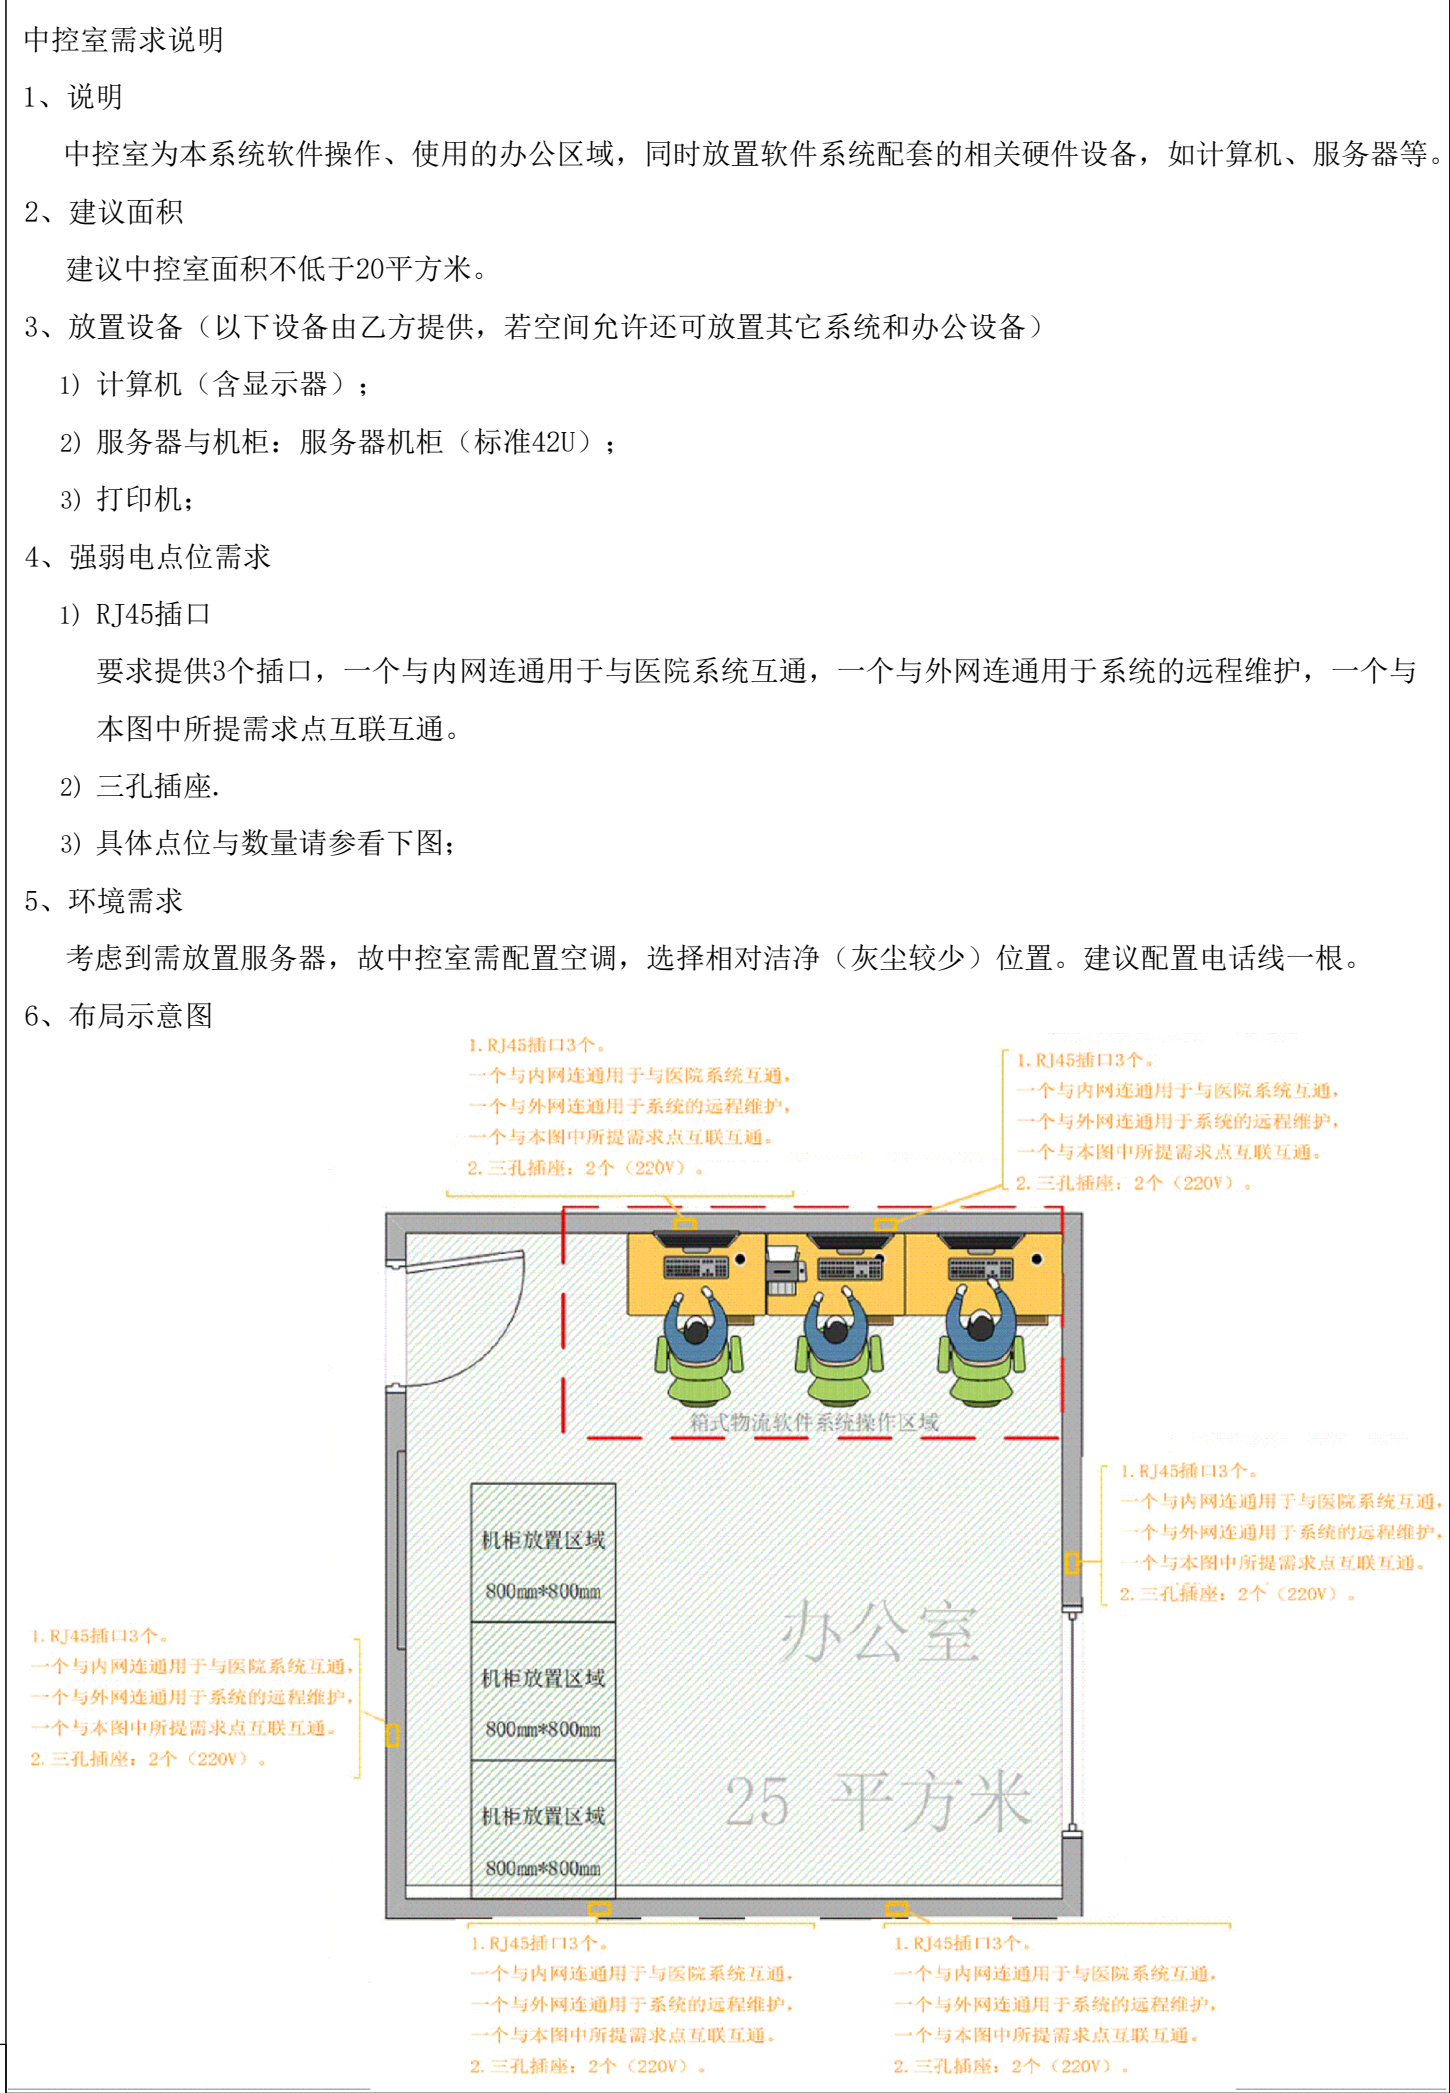

4#楼负一层平面图 1:100

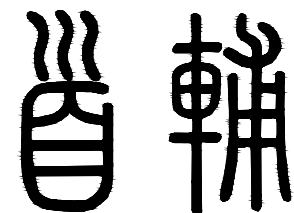

首辅工程设计有限公司

ShouFu Engineering Design Co., Ltd

设计证书编号: A251024117

图纸说明

1. 本图必须加盖本公司出图章及执业印章方可有效。
2. 不得量取图纸尺寸施工。如有任何不事宜, 请在施工前与设计师会商。
3. 图纸版权为首辅工程设计有限公司所有, 未经本允许不得使用本图设计内容。

执业印章:

审图印章:

出图印章:

专业负责人	邵源	邵源
项目负责人	戈伟	戈伟
审核	邵源	邵源
校对	罗祭吉	罗祭吉
设计	伍清	伍清
制图	伍清	伍清


建设单位:


项目名称:
徐州中心医院二期

子项名称:

图纸名称: 箱式物流
地下一层、四层流程布置图

工程编号	
设计阶段	施工图
专业	
图号	
日期	2024-10-15
版次	A

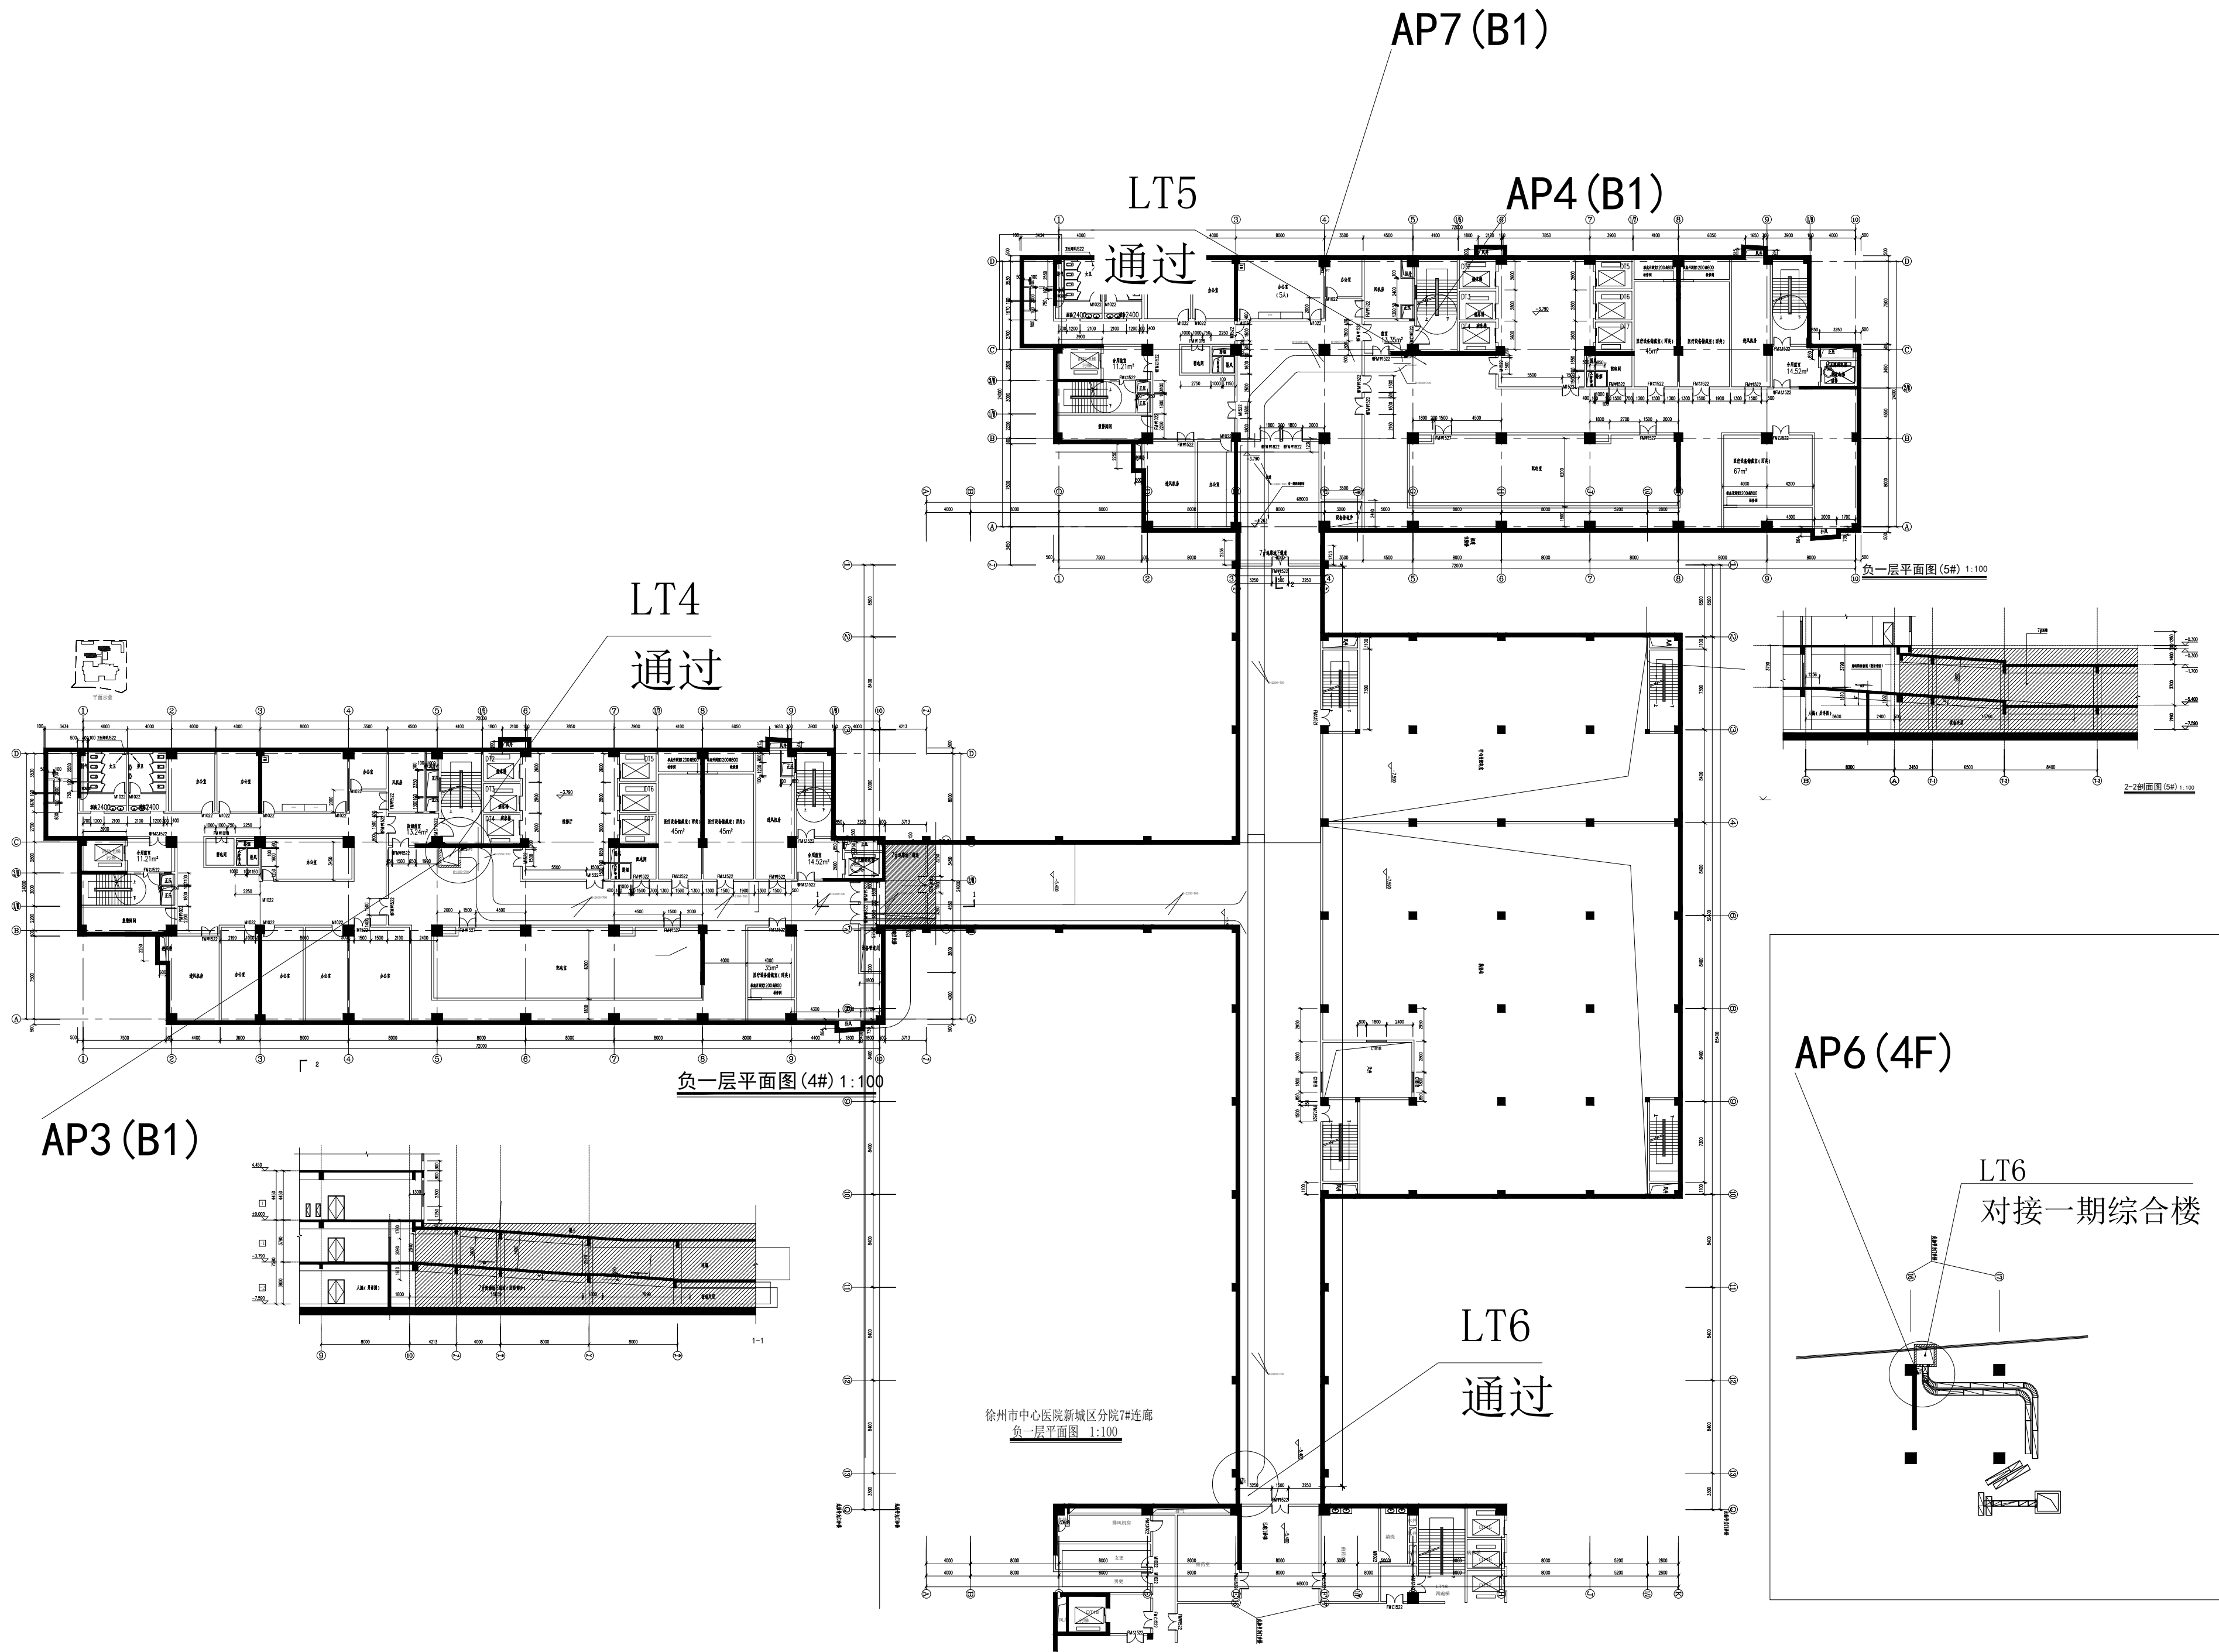

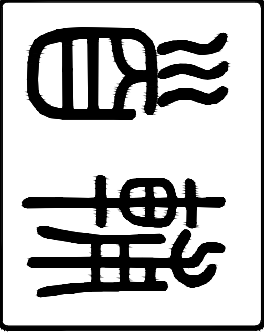

首辅工程设计有限公司
Shoufu Engineering Design Co., Ltd
设计证书编号: A251024117

图说说明

1. 本图必须加盖本公司出图章及执业印章方可有效。
2. 不得量取图纸尺寸施工。如有任何不详事宜，请在施工前与设计师会商。
3. 图纸版权为首辅工程设计有限公司所有，未经本允许不得用本图设计内容。

执业印章:

审图印章:

出图印章:


专业负责人	鄢源
项目负责人	戈伟
审核	鄢源
校对	罗素吉
设计	伍清
制图	伍清

建设单位:

项目名称: 徐州中心医院二期
子项名称: 箱式物流一层流程布置图
图纸名称: 箱式物流一层流程布置图


工程编号	
设计阶段	施工图
专业	
图号	
日期	2024-10-15 版次 A

LT5
护士站
5#
1F

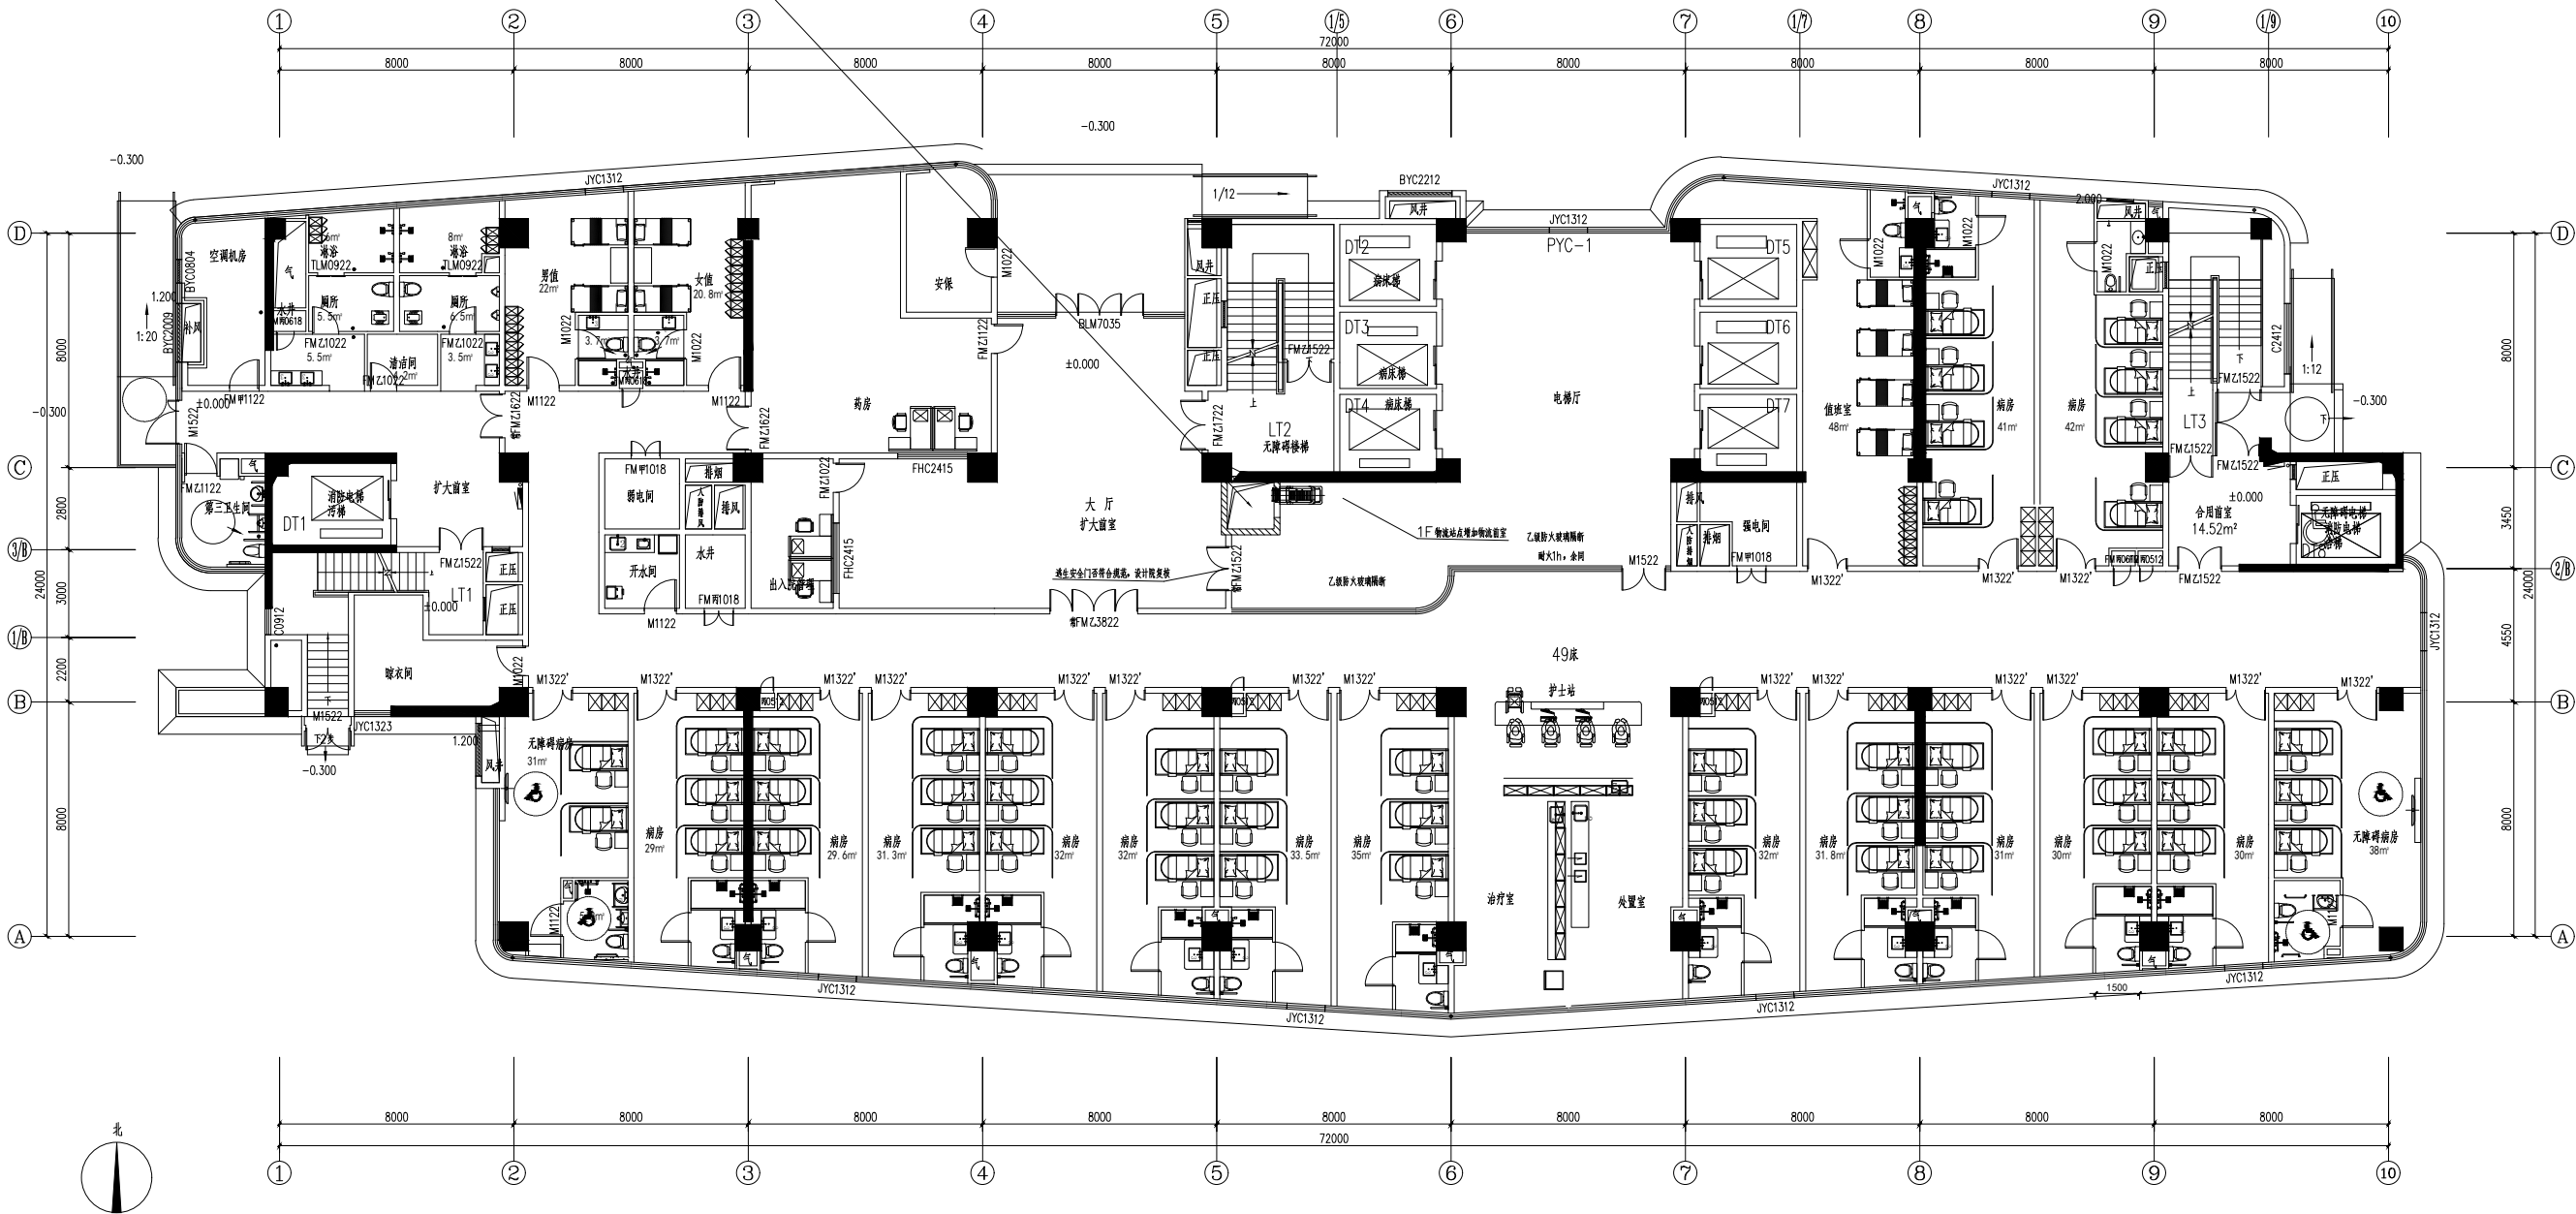


一层平面图(5#) 1:100

LT4
护士站
4#
1F

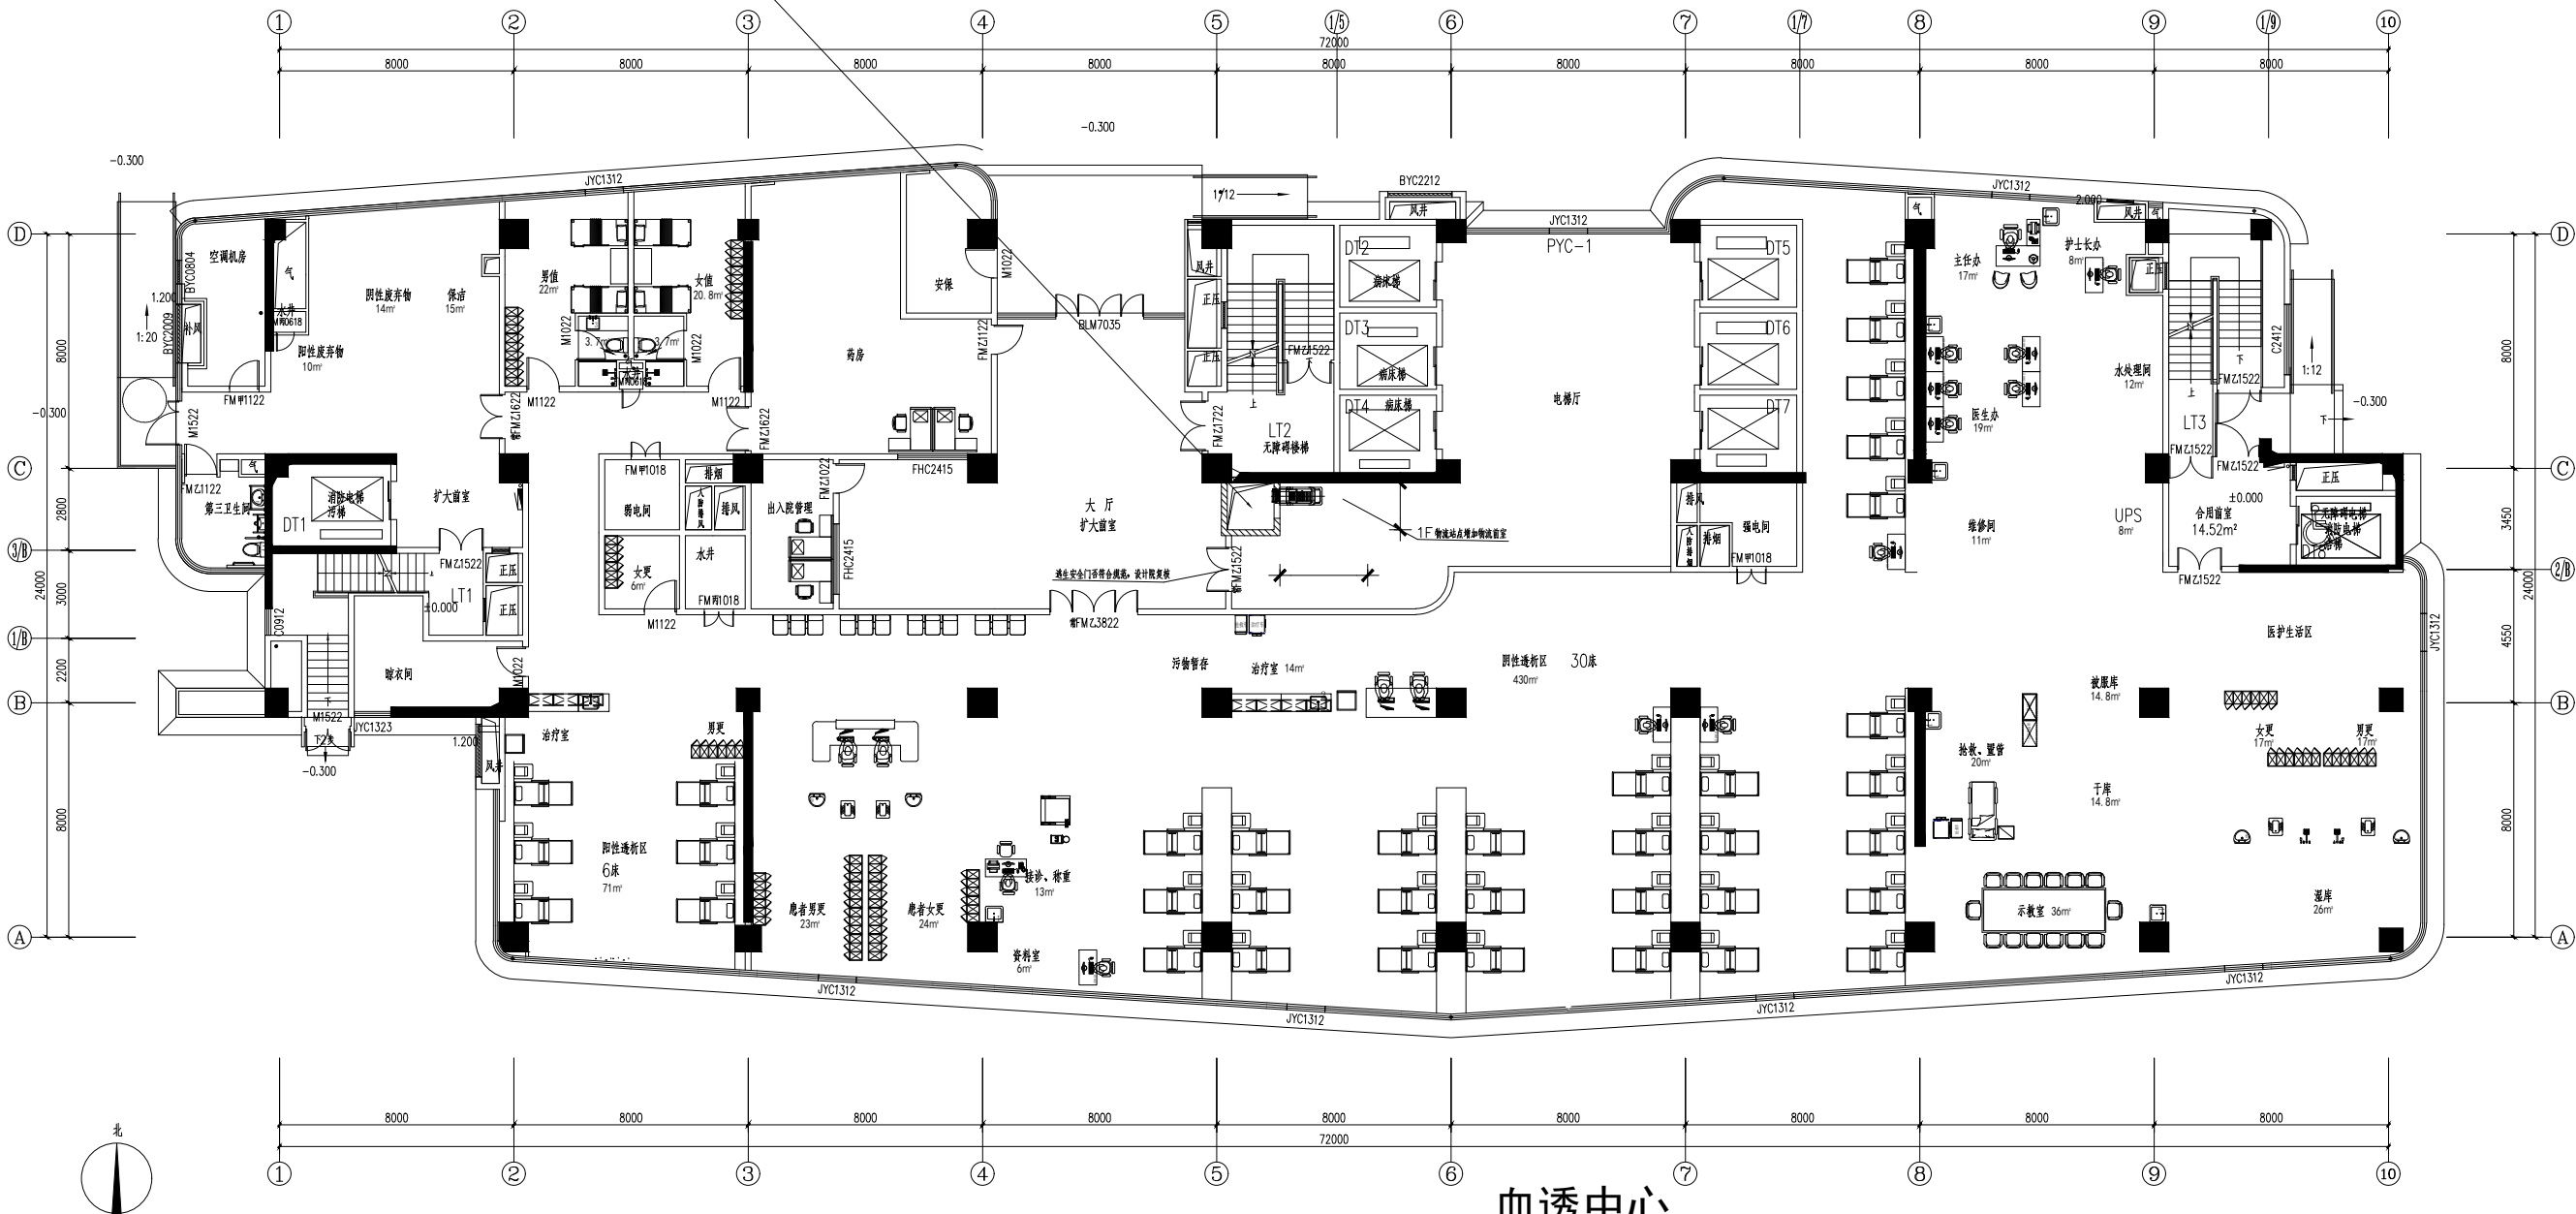

一层平面图(4#) 1:100

血透中心
阴性30床 阳性6床

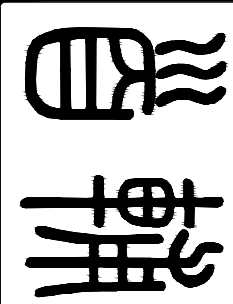

首辅工程设计有限公司
Shoufu Engineering Design Co., Ltd
设计证书编号: A251024117

图纸说明

1. 本图必须加盖本公司出图章及执业印章方可有效。
2. 不得量取图纸尺寸施工。如有任何不详事宜，请在施工前与设计师会商。
3. 图纸版权为首辅工程设计有限公司所有，未经本允许不得用本图设计内容。


执业印章:

审图印章:

出图印章:


专业负责人	鄢源
项目负责人	戈伟
审核	鄢源
校对	罗紫若
设计	伍清
制图	伍清
建设单位:	徐州中心医院二期
项目名称:	徐州中心医院二期
子项名称:	箱式物流二层流程布置图
图纸名称:	箱式物流二层流程布置图
工程编号	
设计阶段	施工图
专业	
图号	
日期	2024-10-15 版次 A

LT4
护士站
4# 2F

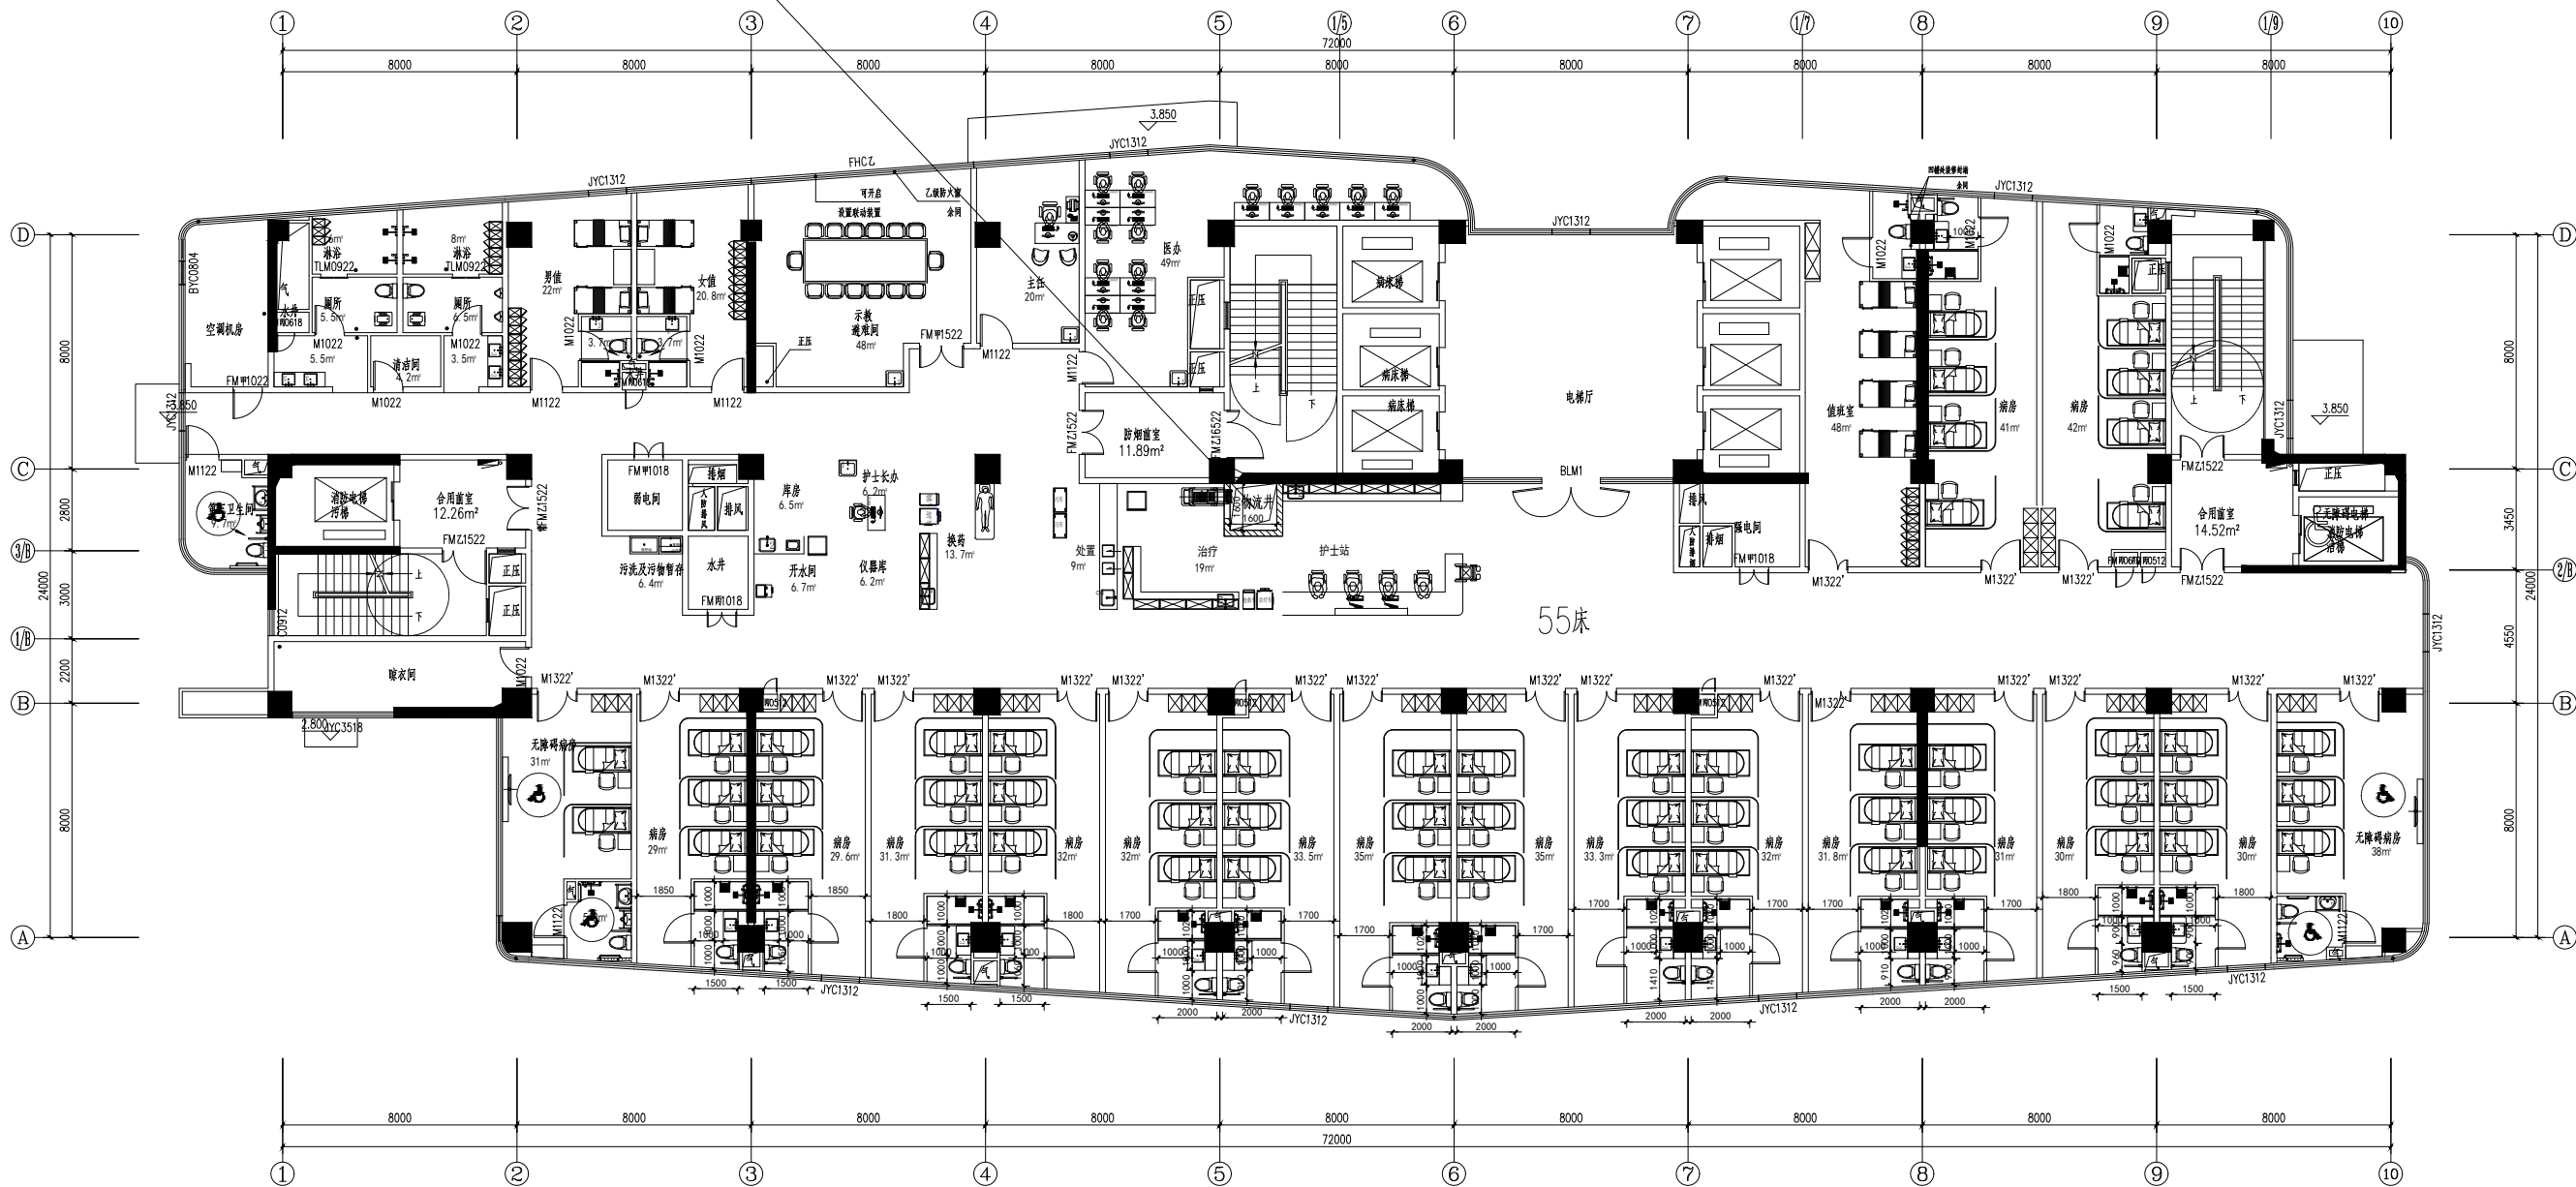


二层平面图 1:100

LT5
护士站
5# 2F

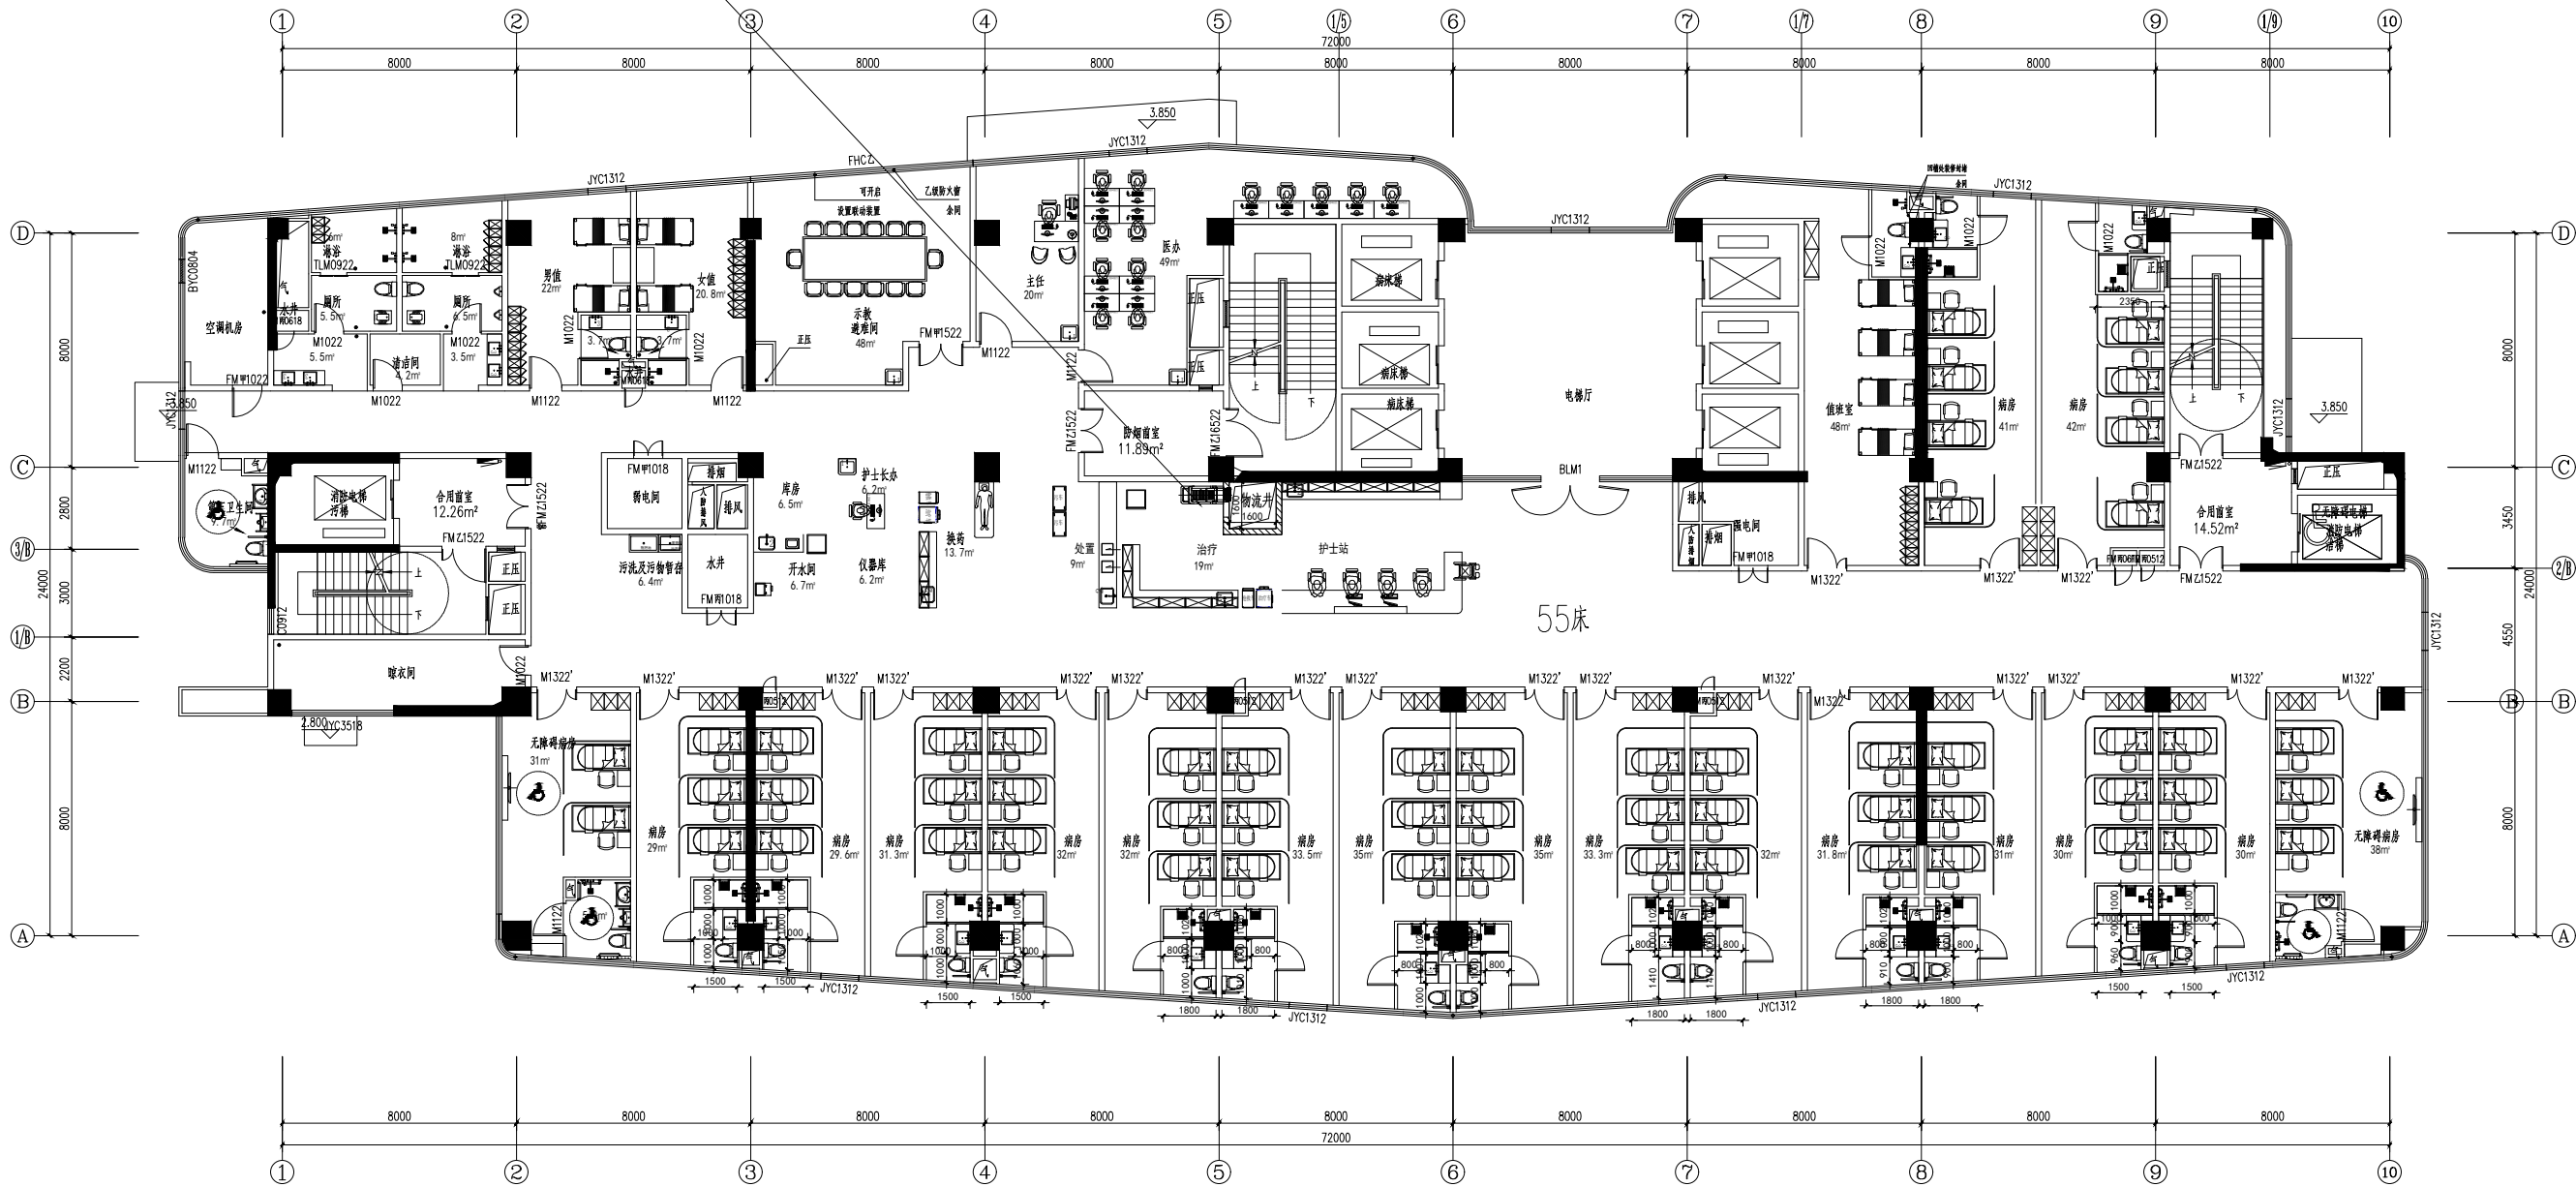

二层平面图 1:100

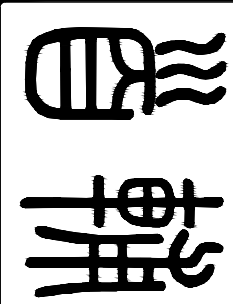

首辅工程设计有限公司
Shoufu Engineering Design Co., Ltd
设计证书编号: A251024117

图纸说明

1. 本图必须加盖本公司出图章及执业印章方可有效。
2. 不得量取图纸尺寸施工。如有任何不详事宜，请在施工前与设计师会商。
3. 图纸版权为首辅工程设计有限公司所有，未经本允许不得使用本图设计内容。

执业印章:


审图印章:

出图印章:

专业负责人	鄧源	鄧源
项目负责人	戈伟	鄧源
审核	鄧源	鄧源
校对	罗紫若	罗紫若
设计	伍清	伍清
制图	伍清	伍清
建设单位:		
项目名称:	徐州中心医院二期	
子项名称:		
图纸名称:	箱式物流三层流程布置图	
工程编号		
设计阶段	施工图	
专业		
图号		
日期	2024-10-15 版次 A	

LT4
护士站


4# 3F

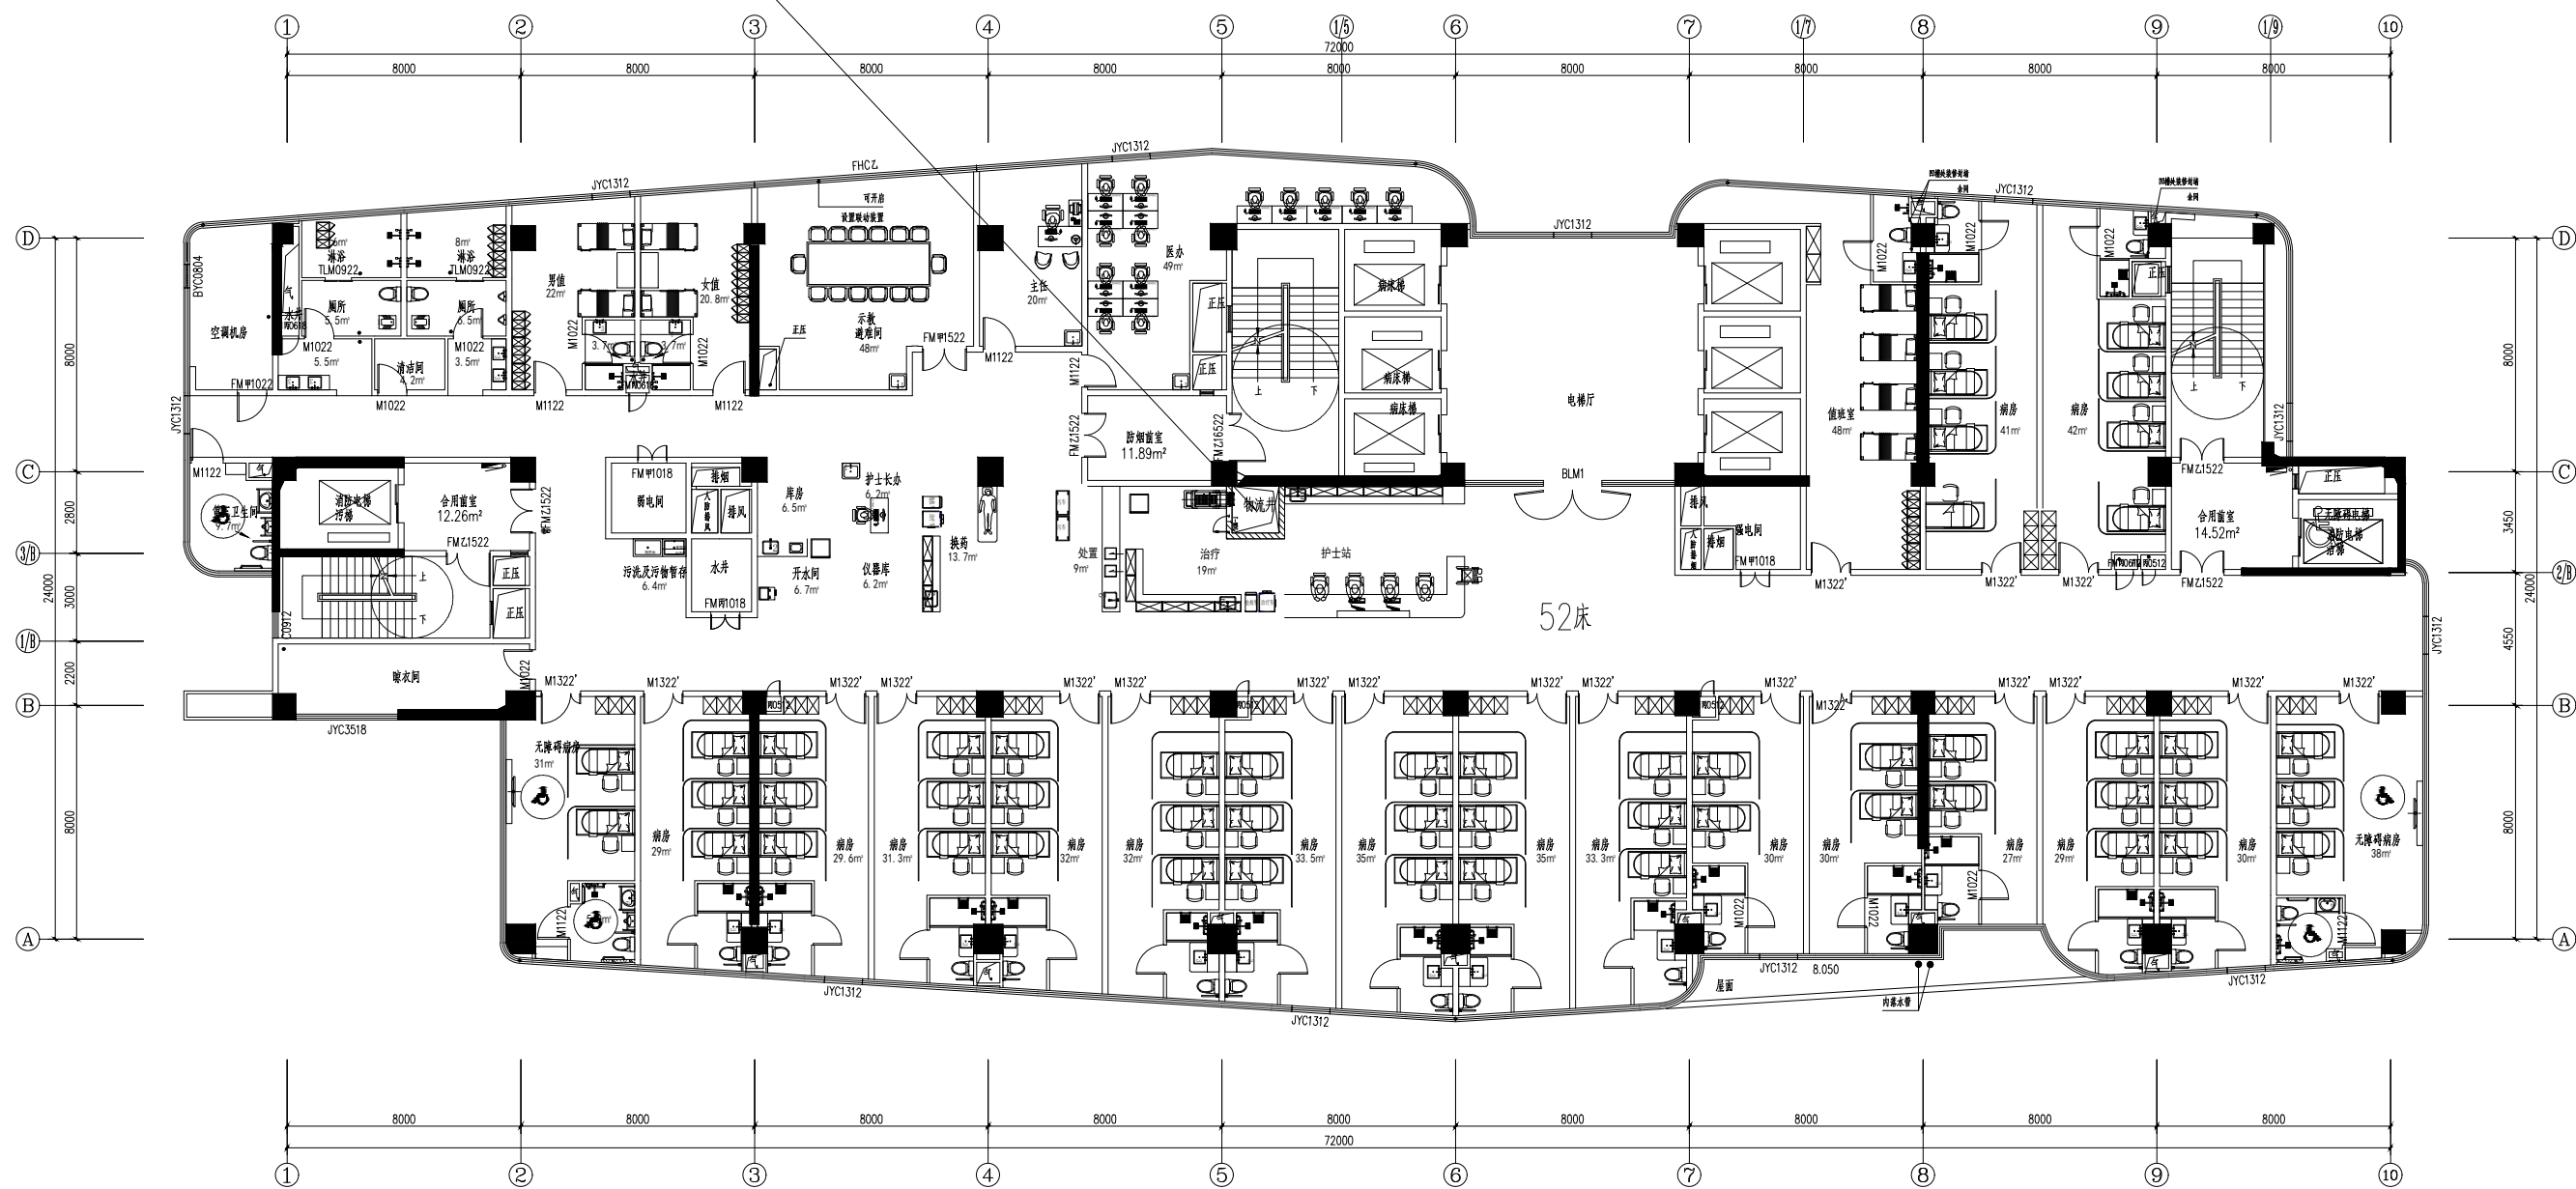


三层平面图 1:100

LT5
护士站

5# 3F

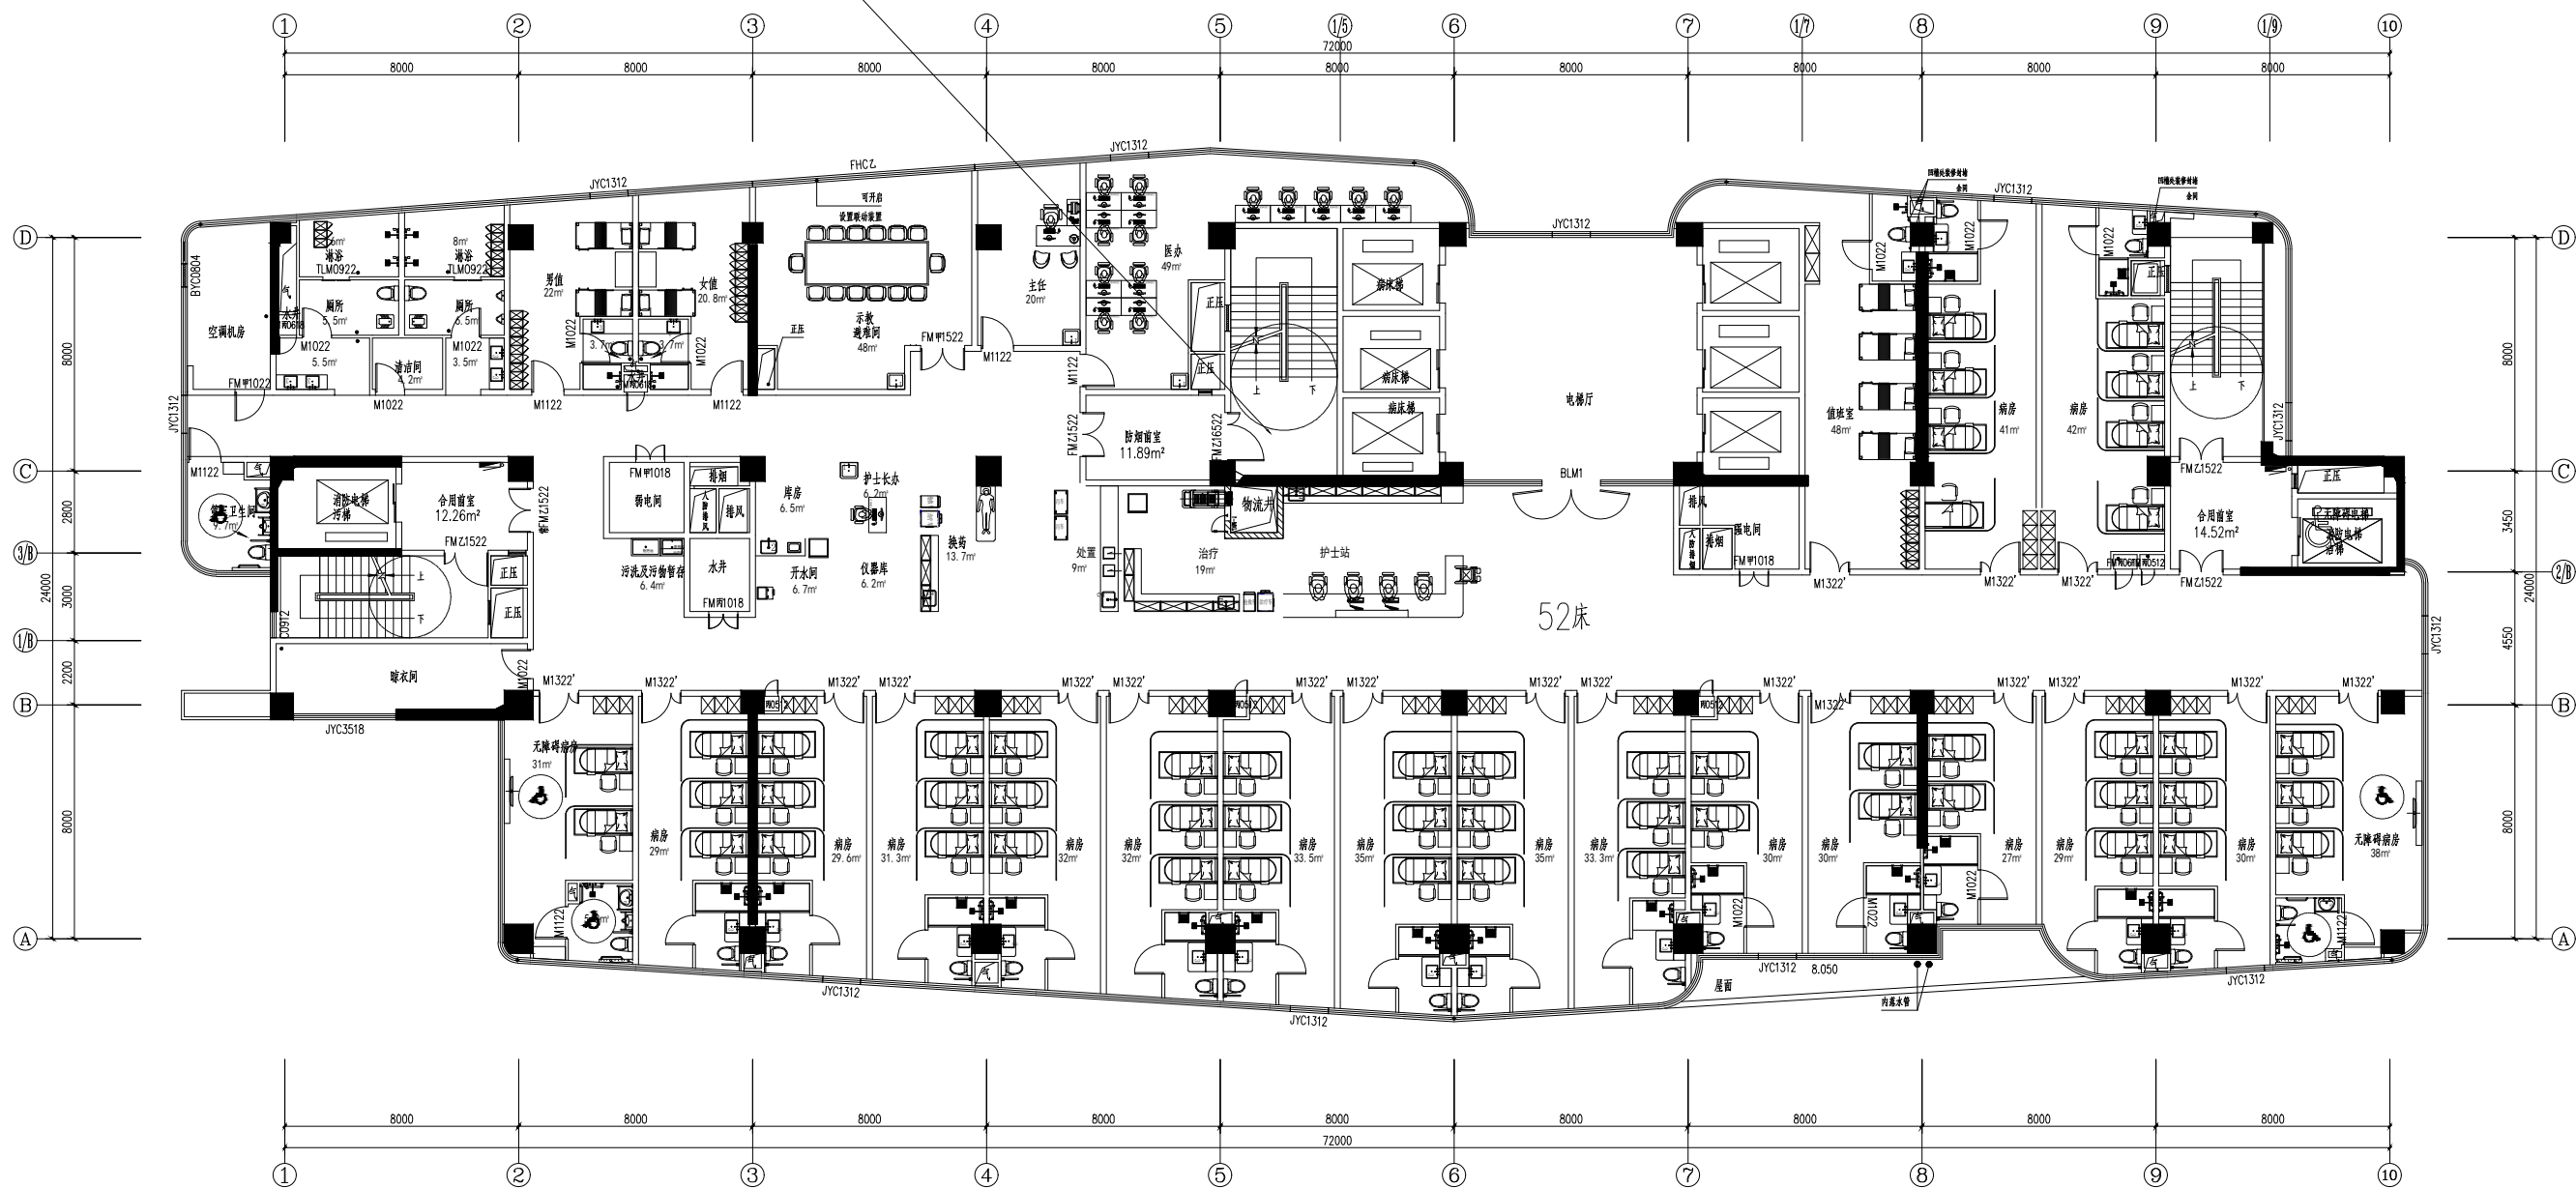

三层平面图 1:100

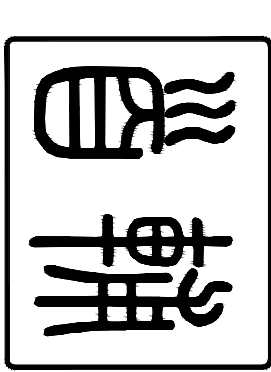

首辅工程设计有限公司
Shoufu Engineering Design Co., Ltd
设计证书编号: A251024117

图纸说明
1. 本图必须加盖本公司出图章及执业印章方可有效。
2. 不得量取图纸尺寸施工。如有任何不详事宜, 请在施工前与设计师会商。
3. 图纸版权为言辅工程设计有限公司所有, 未经本允许不得使用本图设计内容。

执业印章:

审图印章:

出图印章:

专业负责人	鄢源
项目负责人	戈伟
审核	鄢源
校对	罗素吉
设计	伍清
制图	伍清
建设单位:	伍清
项目名称:	徐州中心医院二期
子项名称:	箱式物流四至十三层流程布置图
图纸名称:	箱式物流四至十三层流程布置图
工程编号	
设计阶段	施工图
专业	
图号	
日期	2024-10-15 版次 A


LT4

护士站

4#

4-13F

AP1 (8F)

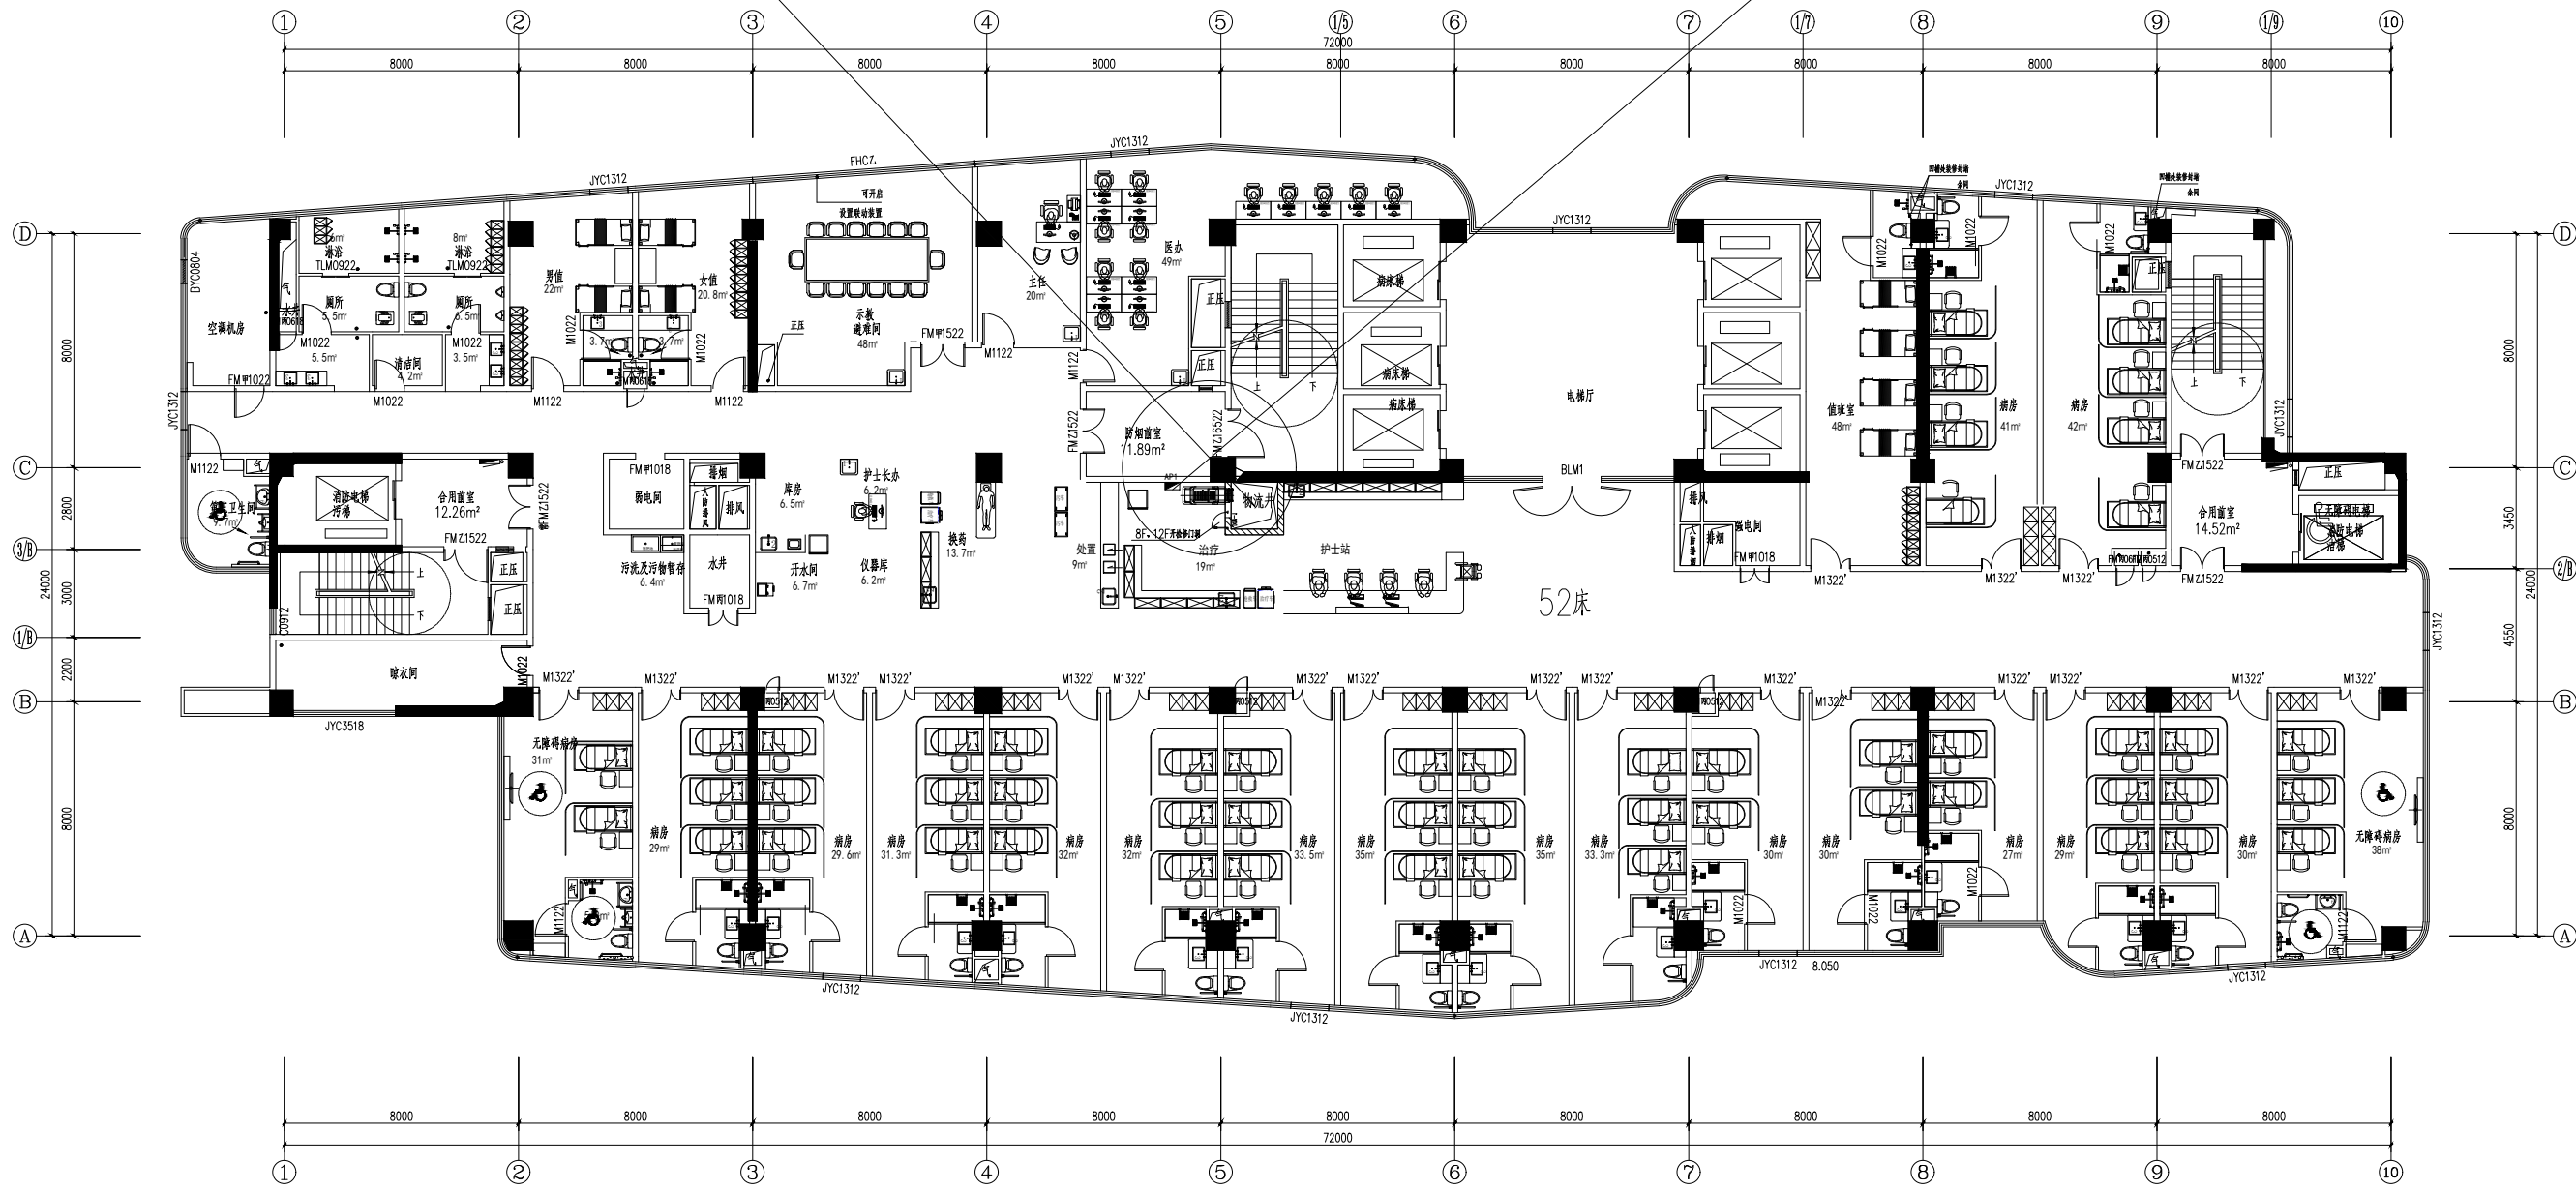

四-十三层平面图 1:100


LT5

护士站


5#

4-13F

AP2 (8F)

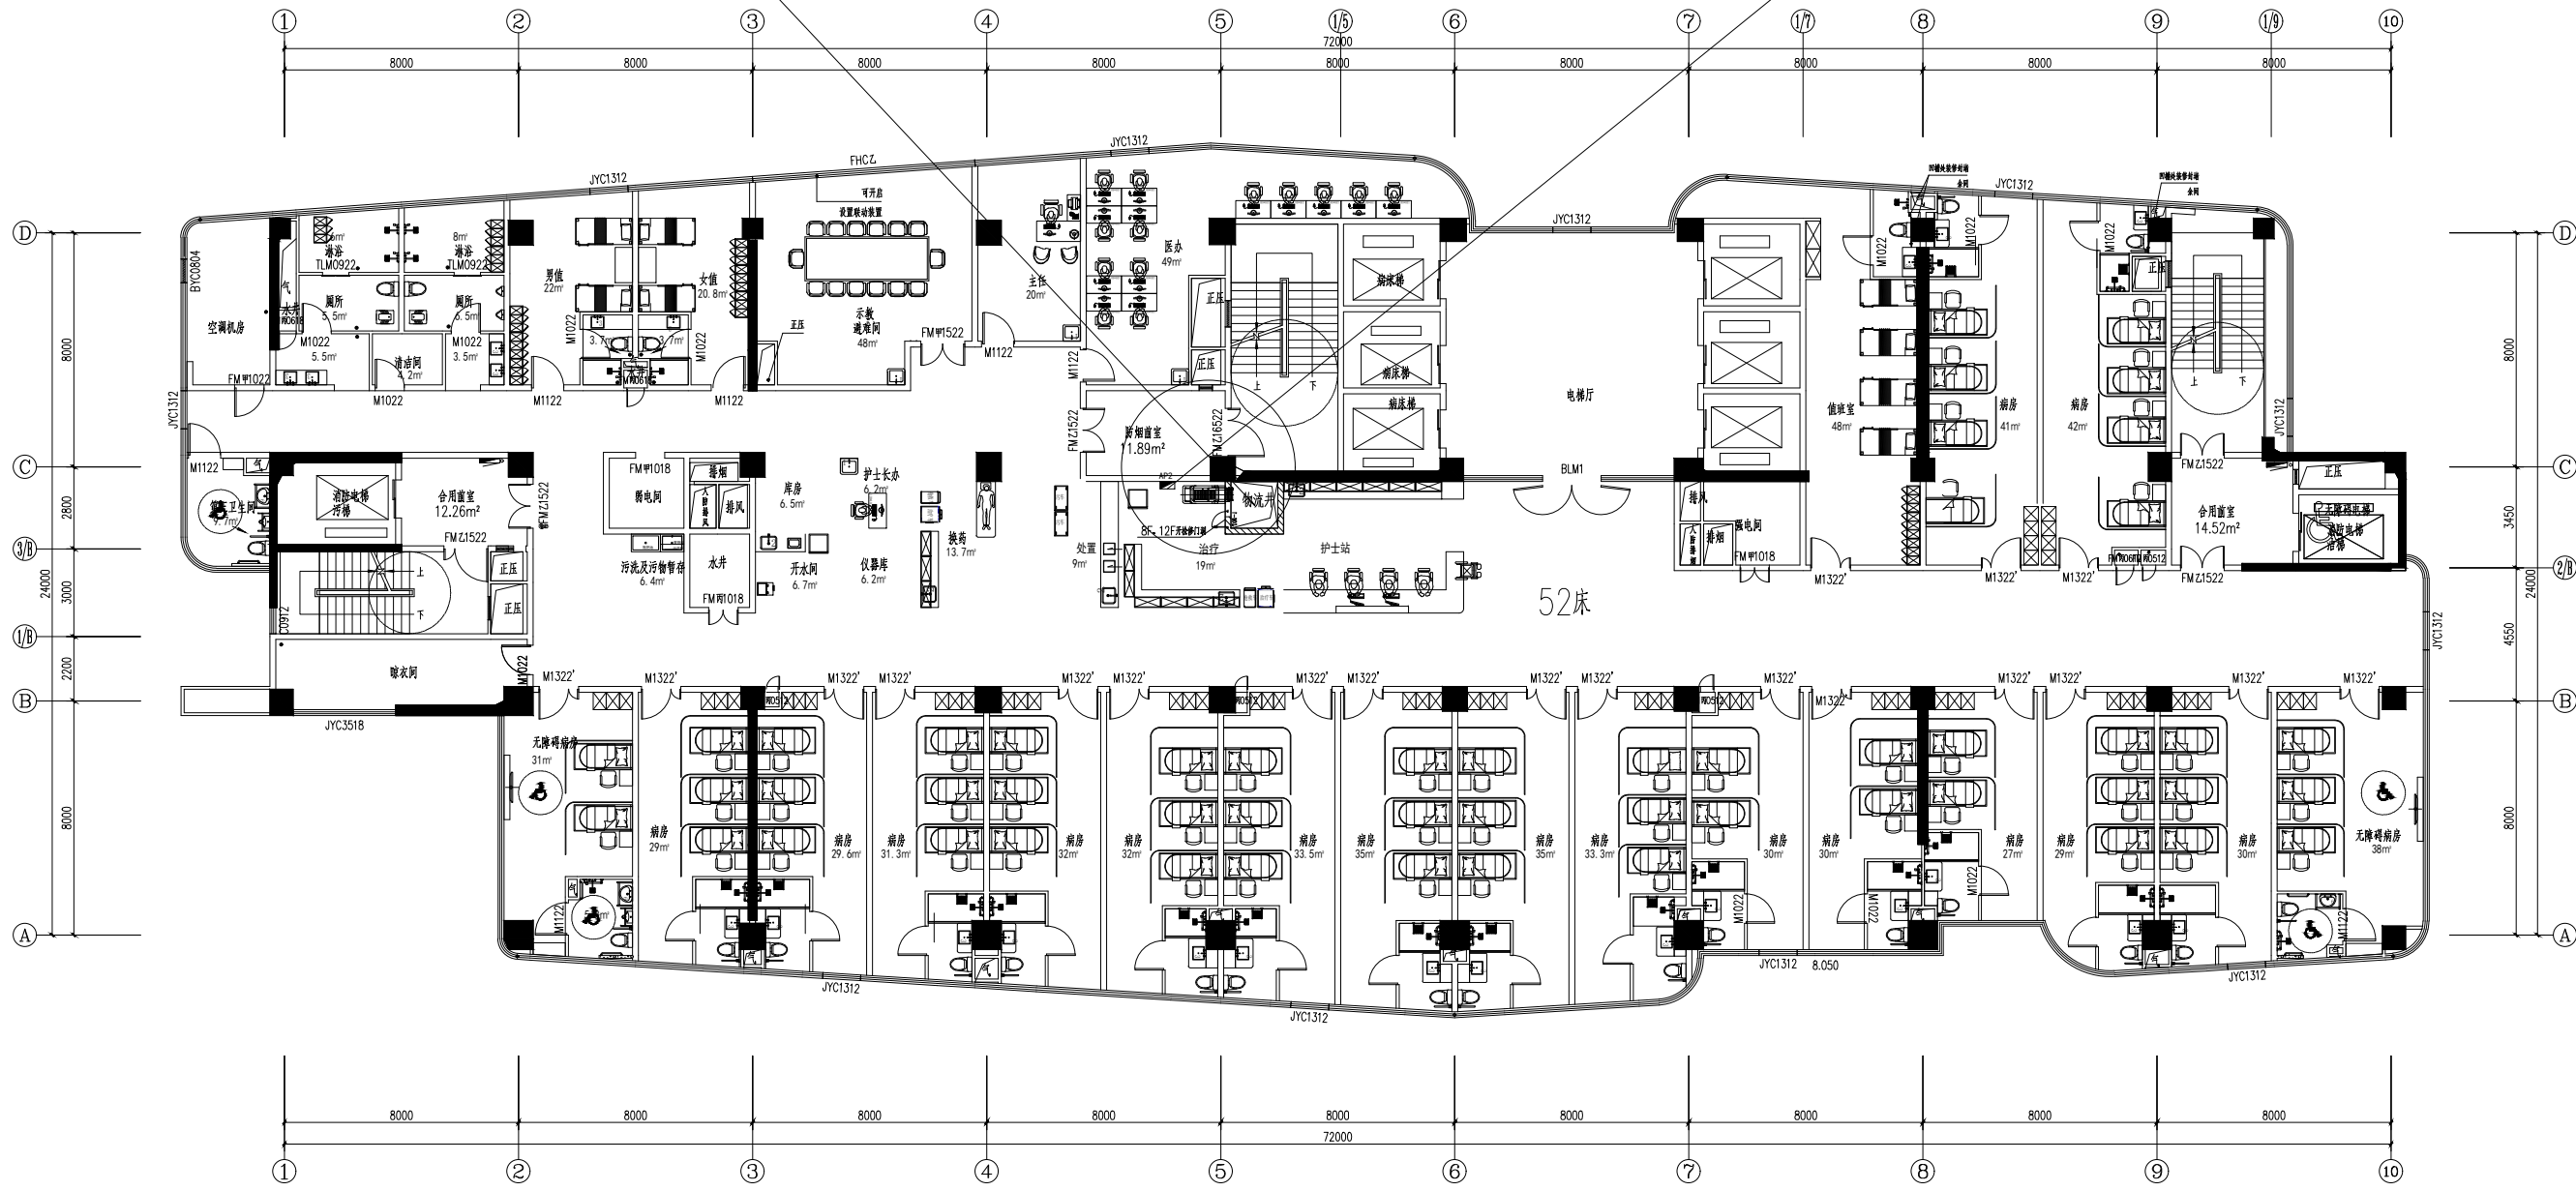

四-十三层平面图 1:100

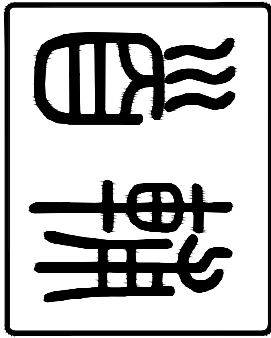

首辅工程设计有限公司
Shoufu Engineering Design Co., Ltd
设计证书编号: A251024117

图纸说明

1. 本图必须加盖本公司出图章及执业印章方可有效。
2. 不得量取图纸尺寸施工。如有任何不详事宜，请在施工前与设计师会商。
3. 图纸版权为首辅工程设计有限公司所有，未经本允许不得使用时图设计内容。

执业印章:

审图印章:

出图印章:

专业负责人	鄢源	鄢源
项目负责人	戈伟	鄢源
审核	鄢源	鄢源
校对	罗紫若	罗紫若
设计	伍清	伍清
制图	伍清	伍清


建设单位:

项目名称:
徐州中心医院二期

子项名称:
箱式物流十四层流程布置图


工程编号	
设计阶段	施工图
专业	
图号	
日期	2024-10-15 版次 A

LT4
护士站
4# 14F

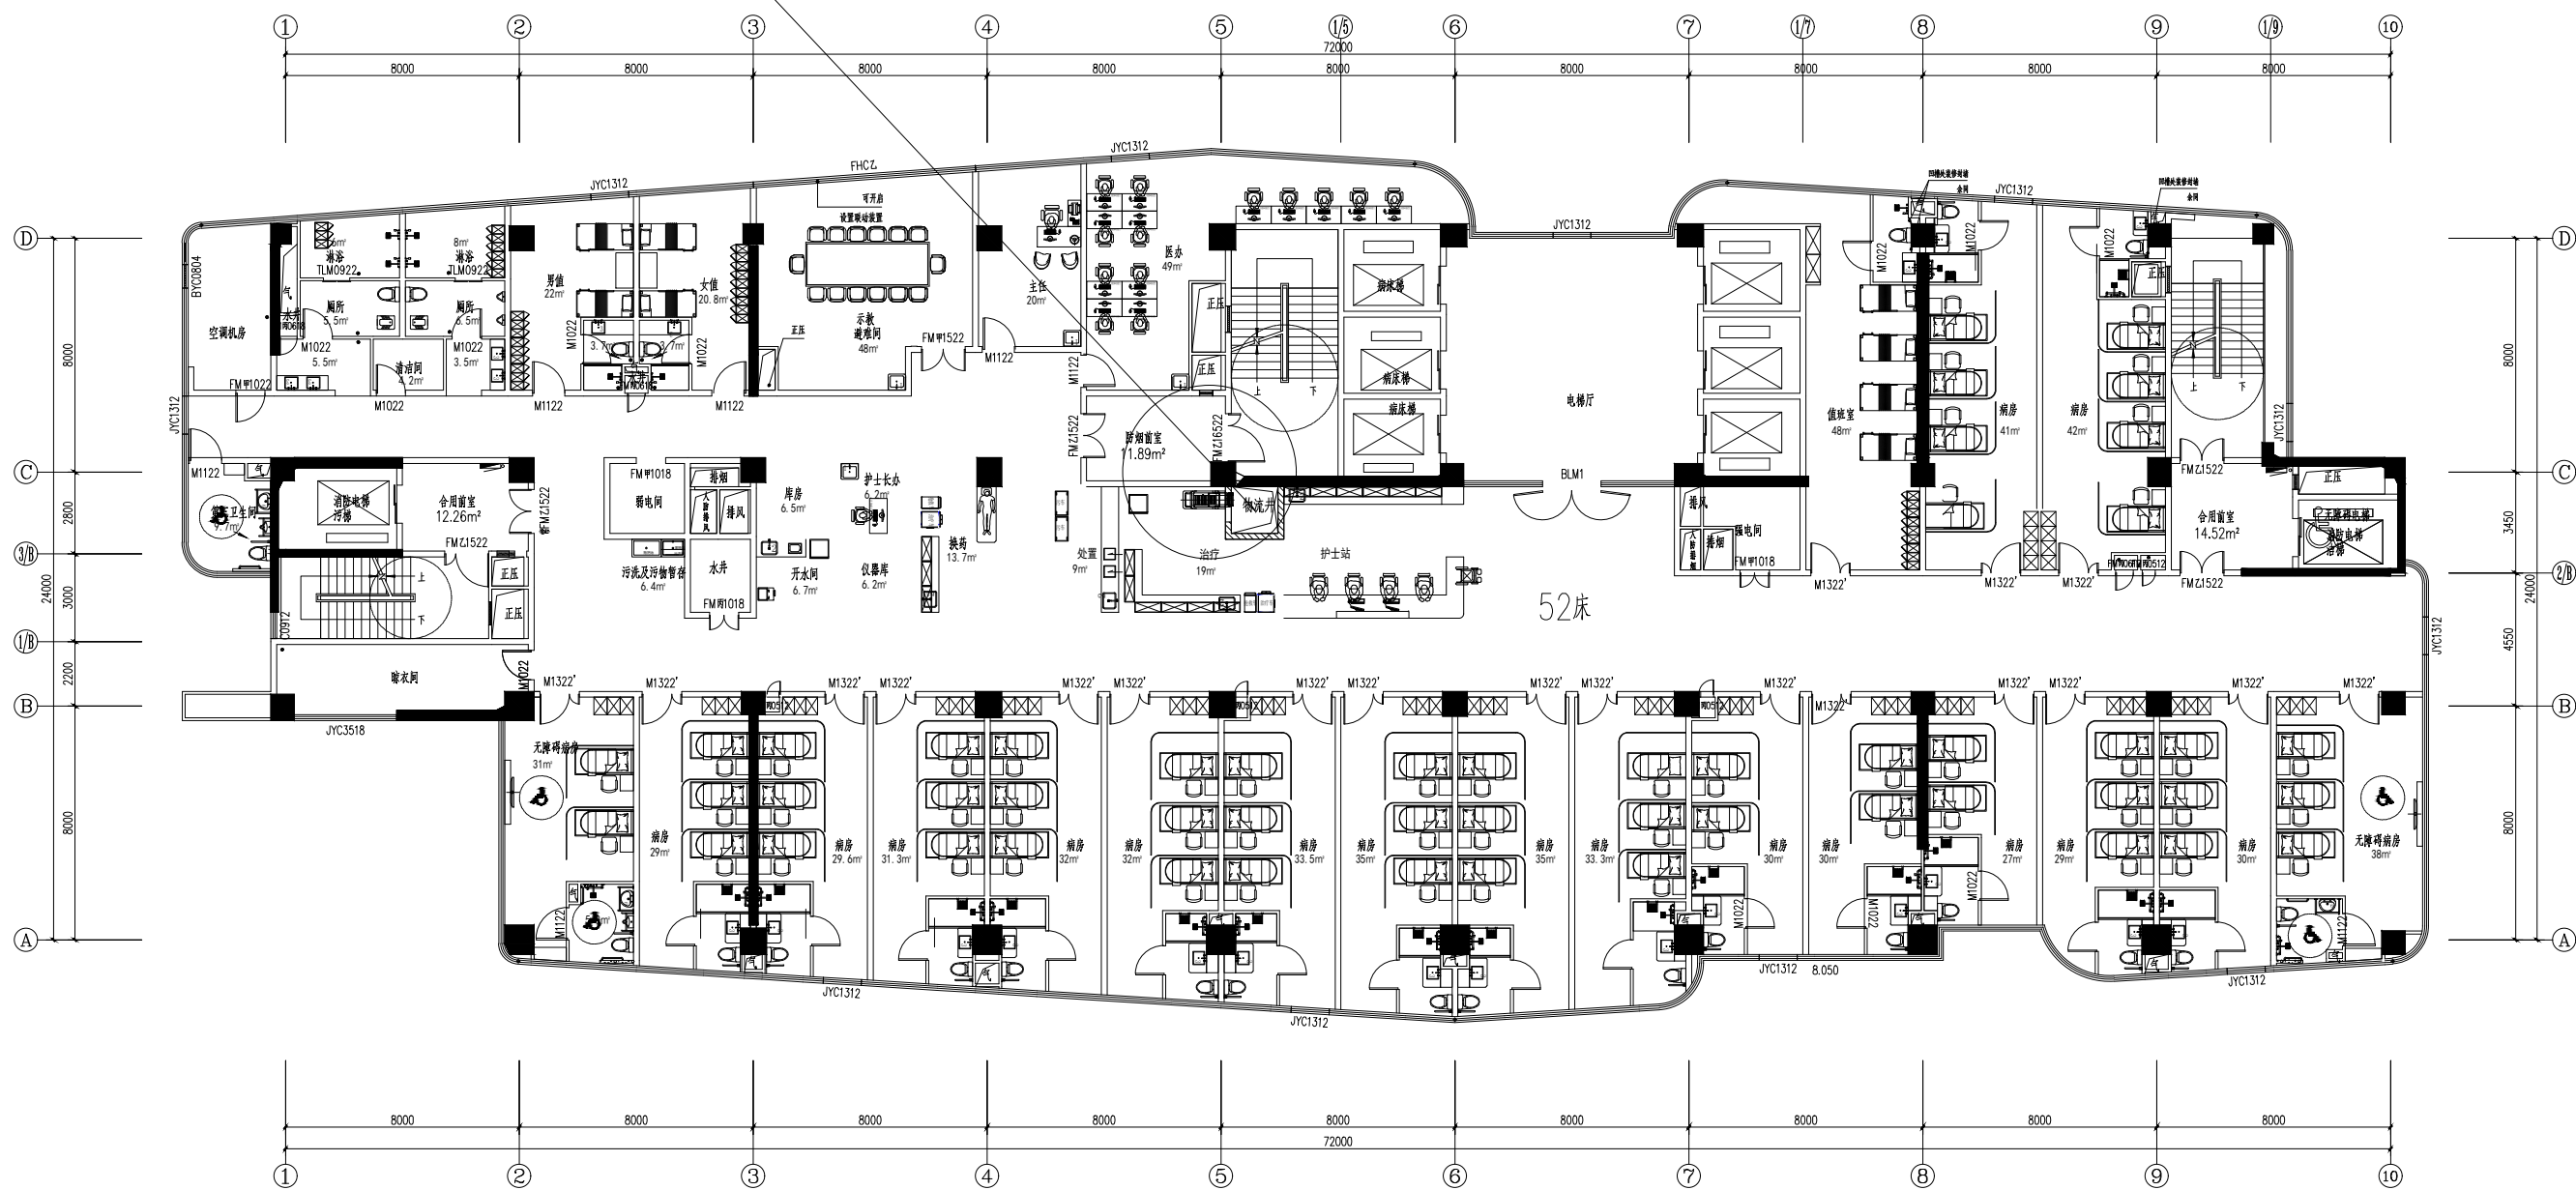


十四层平面图 1:100

LT5
护士站
5# 14F

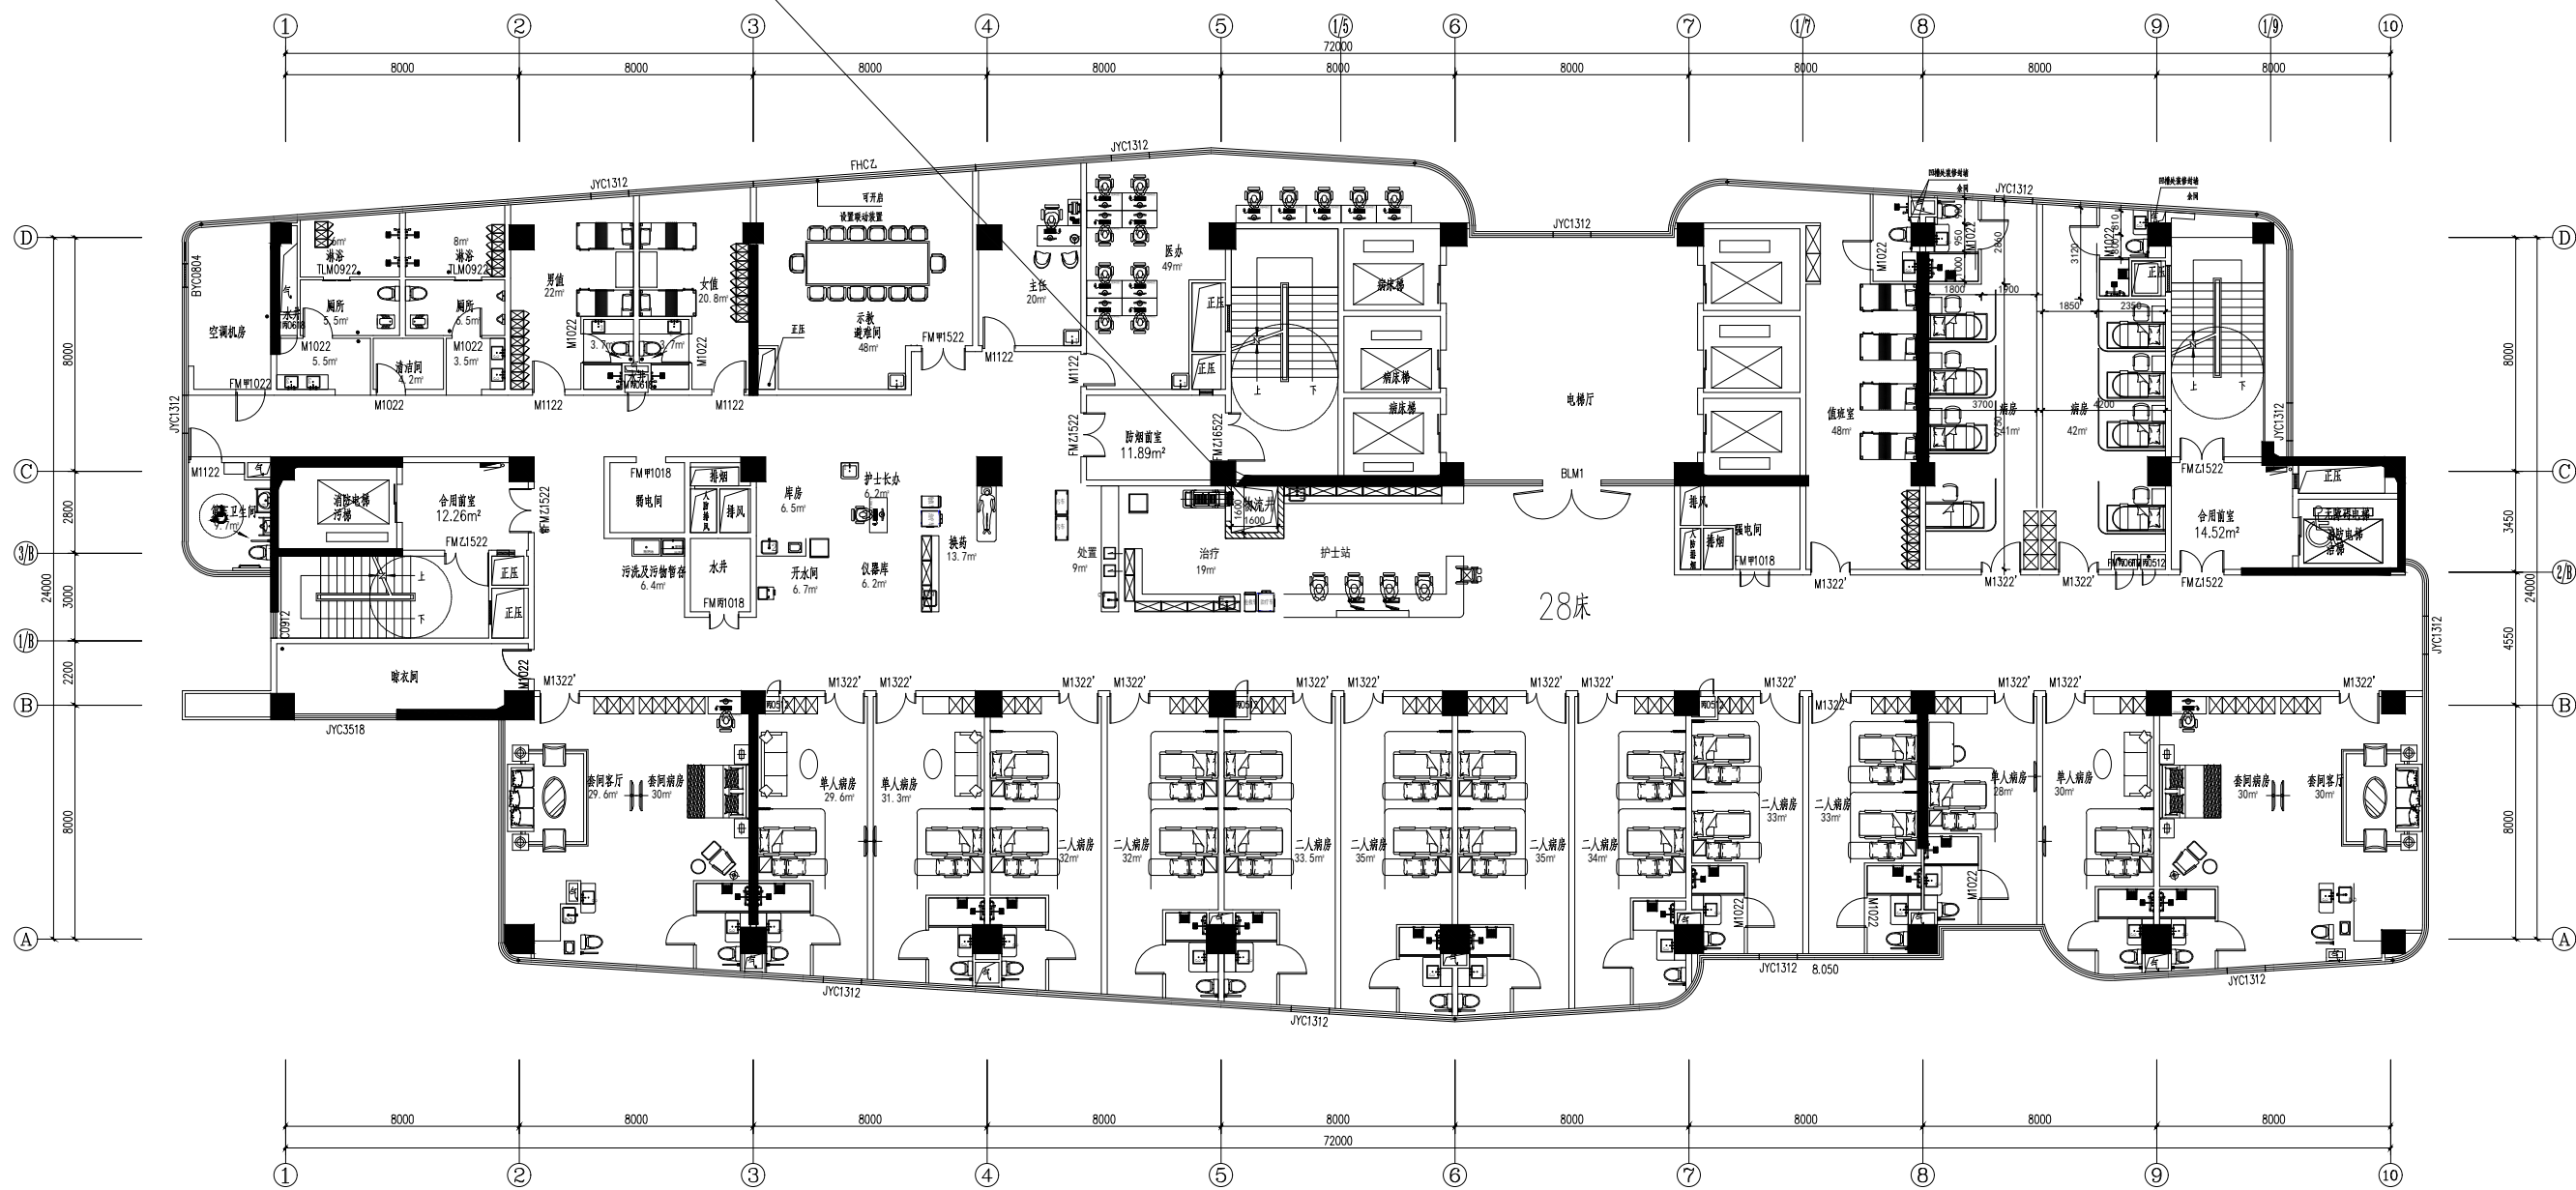

十四层平面图 (VIP病区) 1:100

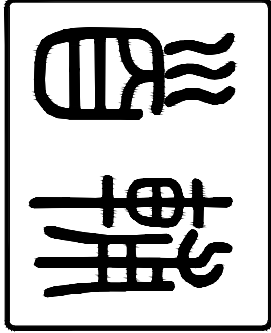

首辅工程设计有限公司
Shoufu Engineering Design Co., Ltd
设计证书编号: A251024117

图纸说明

1. 本图必须加盖本公司出图章及执业印章方可有效。
2. 不得量取图纸尺寸施工。如有任何不详尽事宜，请在施工前与设计师会商。
3. 图纸版权为首辅工程设计有限公司所有，未经本允许不得用本图设计内容。

执业印章:


审图印章:

出图印章:

专业负责人	鄢源	鄢源
项目负责人	戈伟	鄢源
审核	鄢源	鄢源
校对	罗素吉	罗素吉
设计	伍清	伍清
制图	伍清	伍清
建设单位:		
项目名称:	徐州中心医院二期	
子项名称:		
图纸名称:	箱式物流十五层流程布置图	
工程编号		
设计阶段	施工图	
专业		
图号		
日期	2024-10-15 版次 A	

LT4
护士站


4# 15F

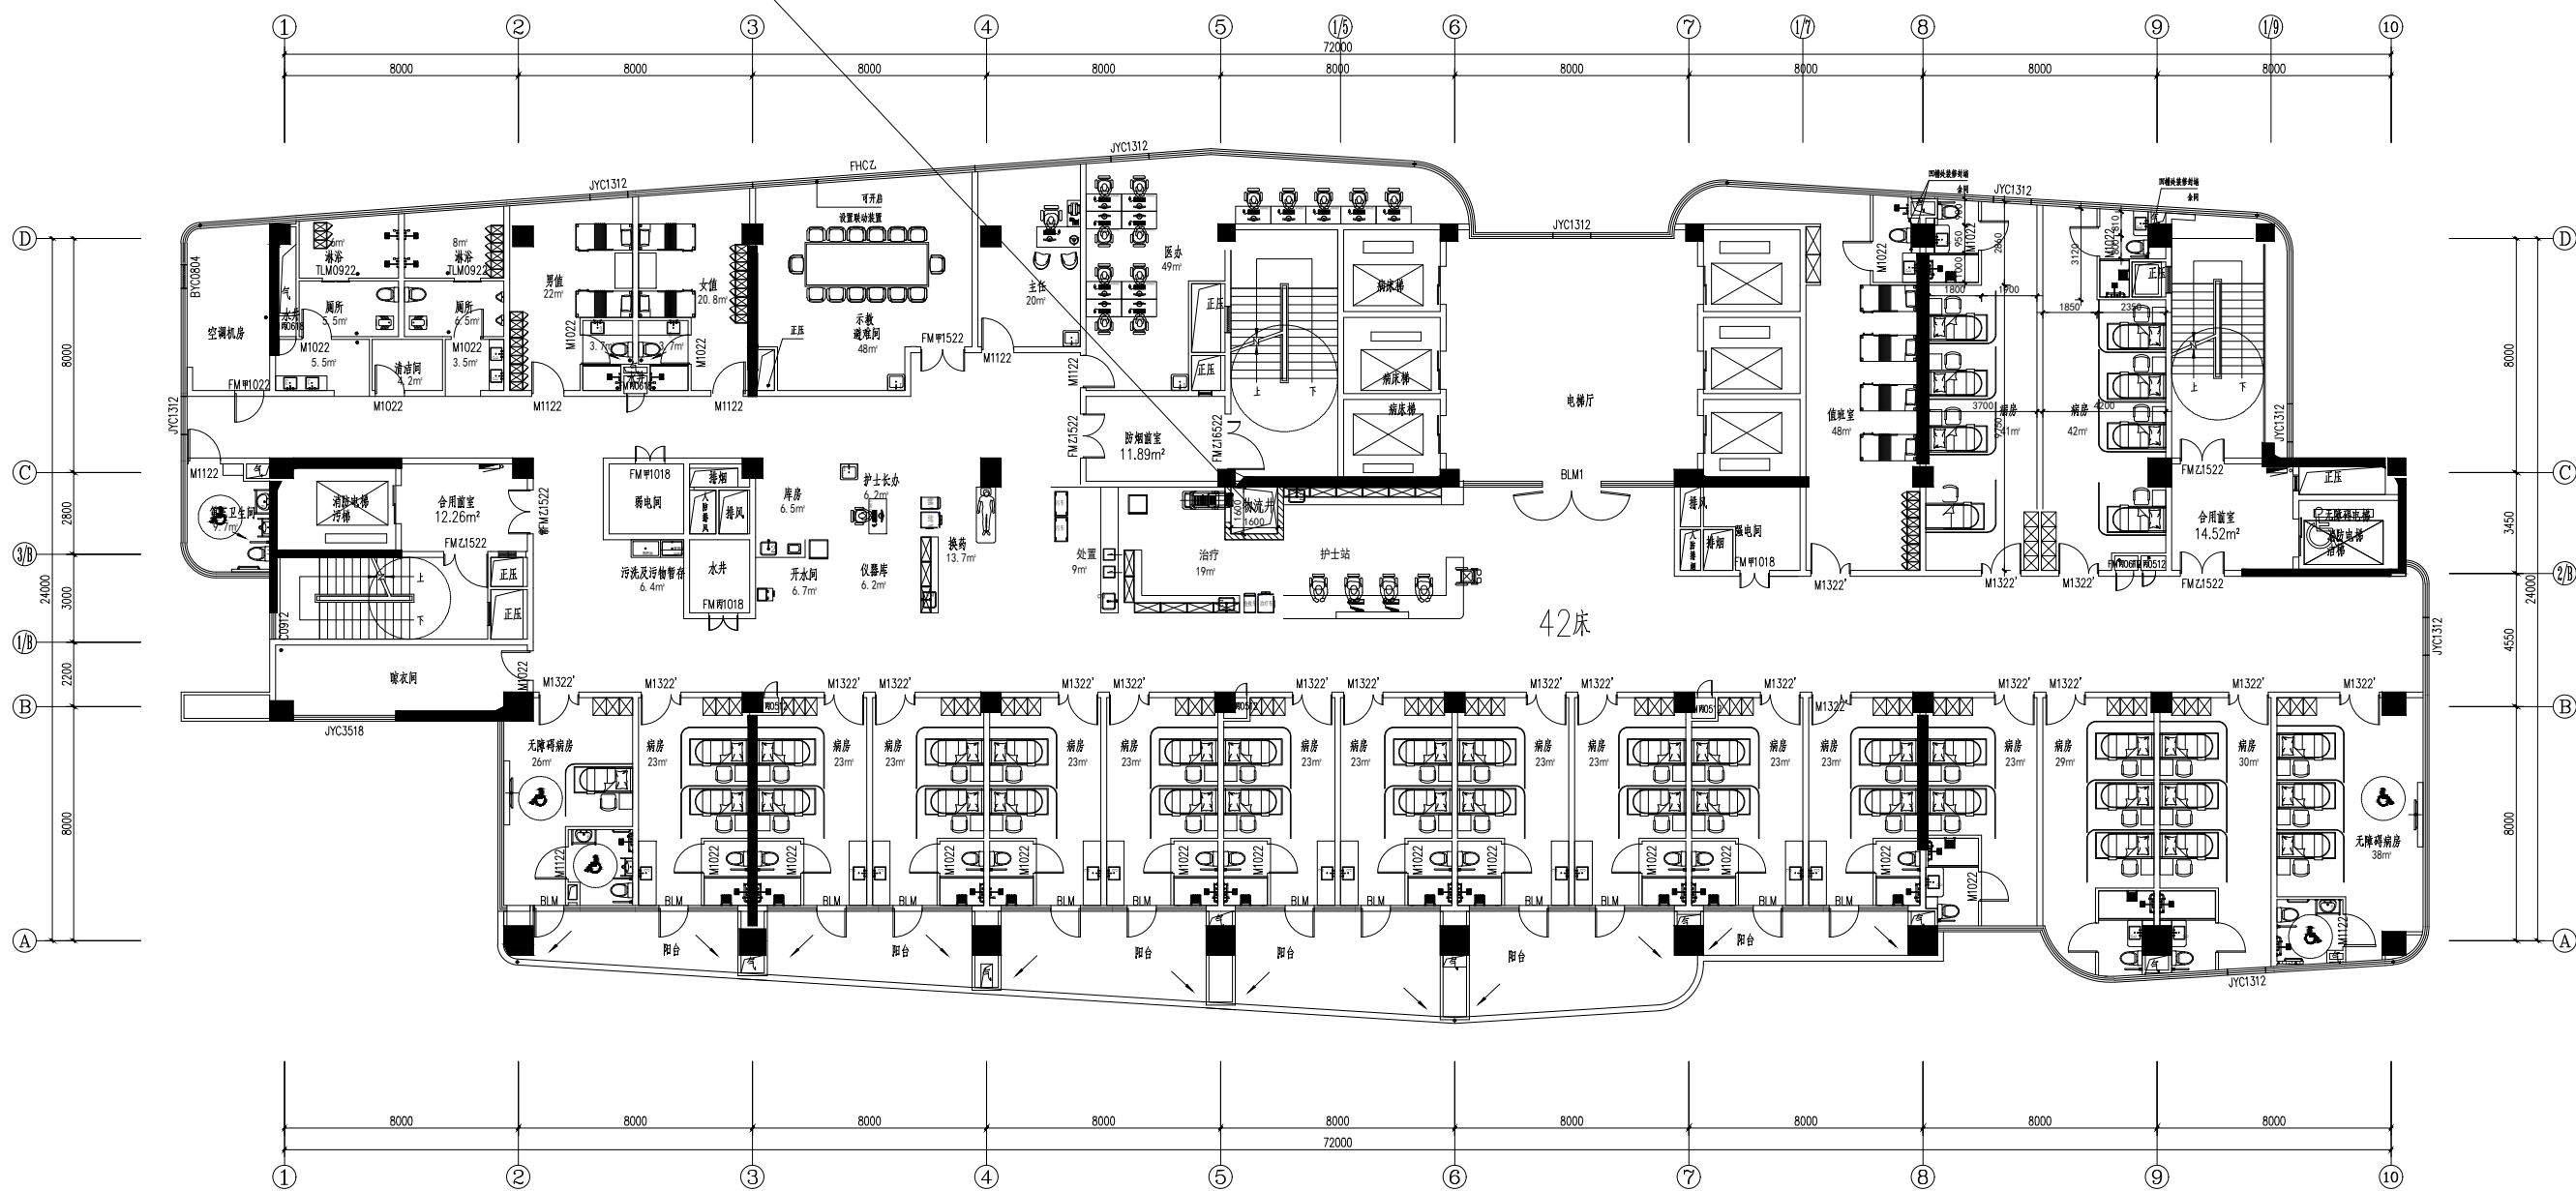


十五层平面图 (4#) 1:100

LT5
护士站

5# 15F

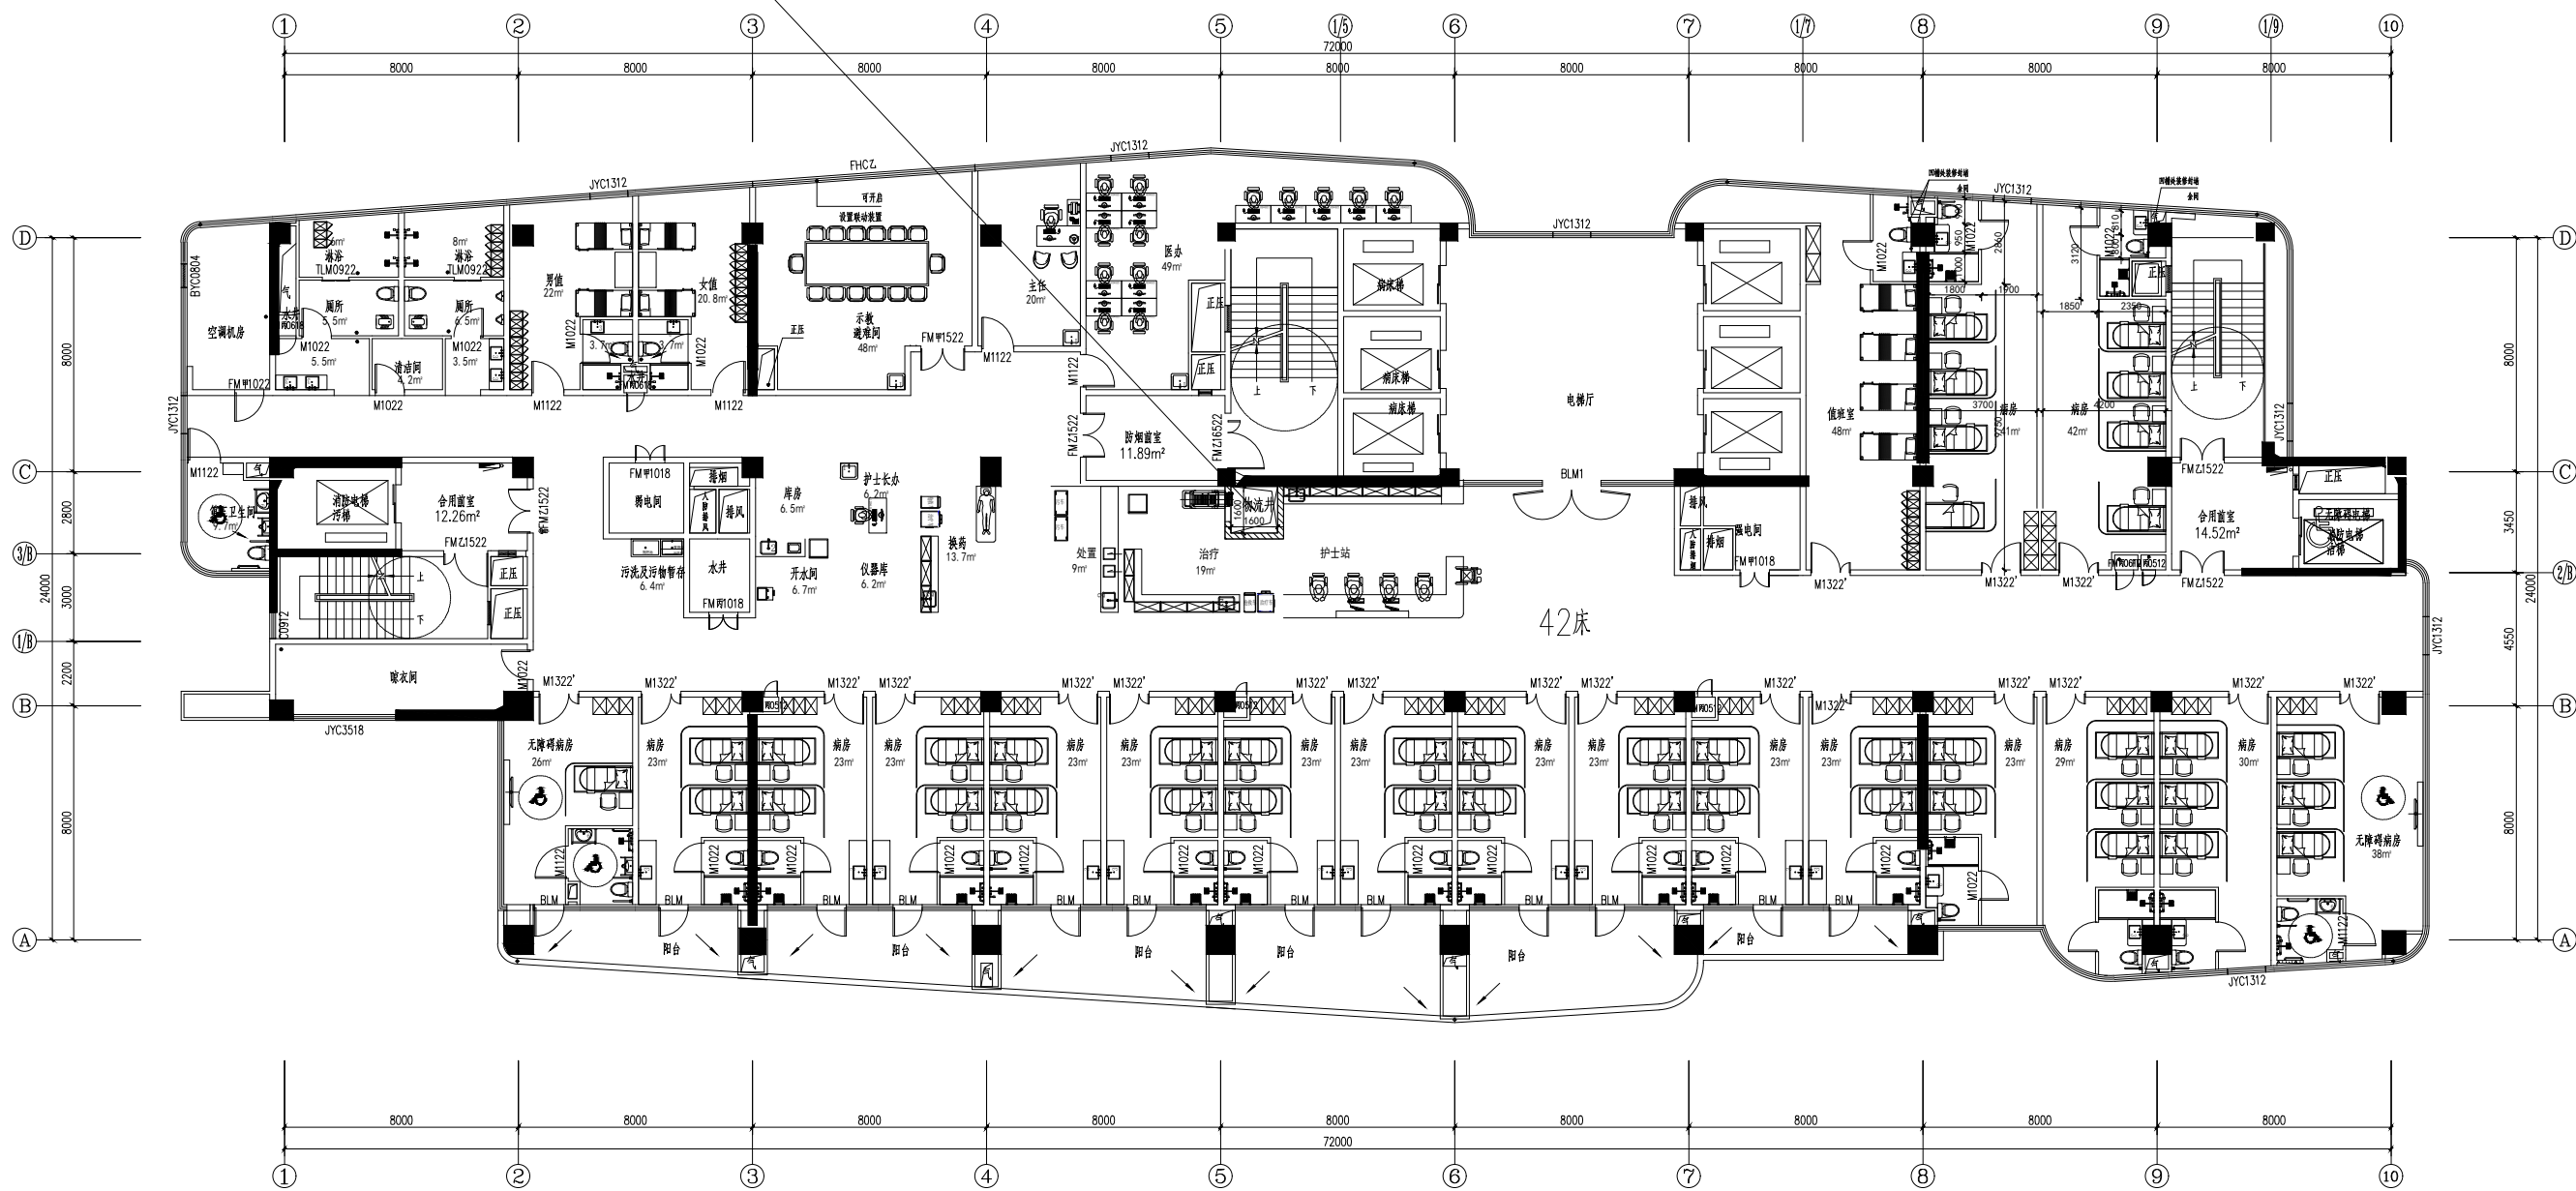

十五层平面图 (5#) 1:100

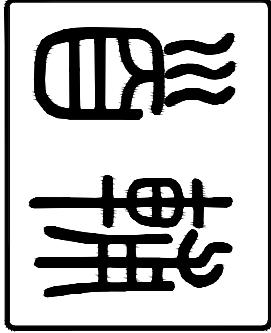

首辅工程设计有限公司
Shoufu Engineering Design Co., Ltd
设计证书编号: A251024117

图纸说明

1. 本图必须加盖本公司出图章及执业印章方可有效。
2. 不得量取图纸尺寸施工。如有任何不详尽事宜，请在施工前与设计师会商。
3. 图纸版权为首辅工程设计有限公司所有，未经本允许不得用本图设计内容。


执业印章:

审图印章:

出图印章:


专业负责人	鄢源
项目负责人	戈伟
审核	鄢源
校对	罗紫若
设计	伍清
制图	伍清
建设单位:	
项目名称:	徐州中心医院二期
子项名称:	
图纸名称:	箱式物流十六层流程布置图
工程编号	
设计阶段	施工图
专业	
图号	
日期	2024-10-15 版次 A

LT4
护士站
4# 16F

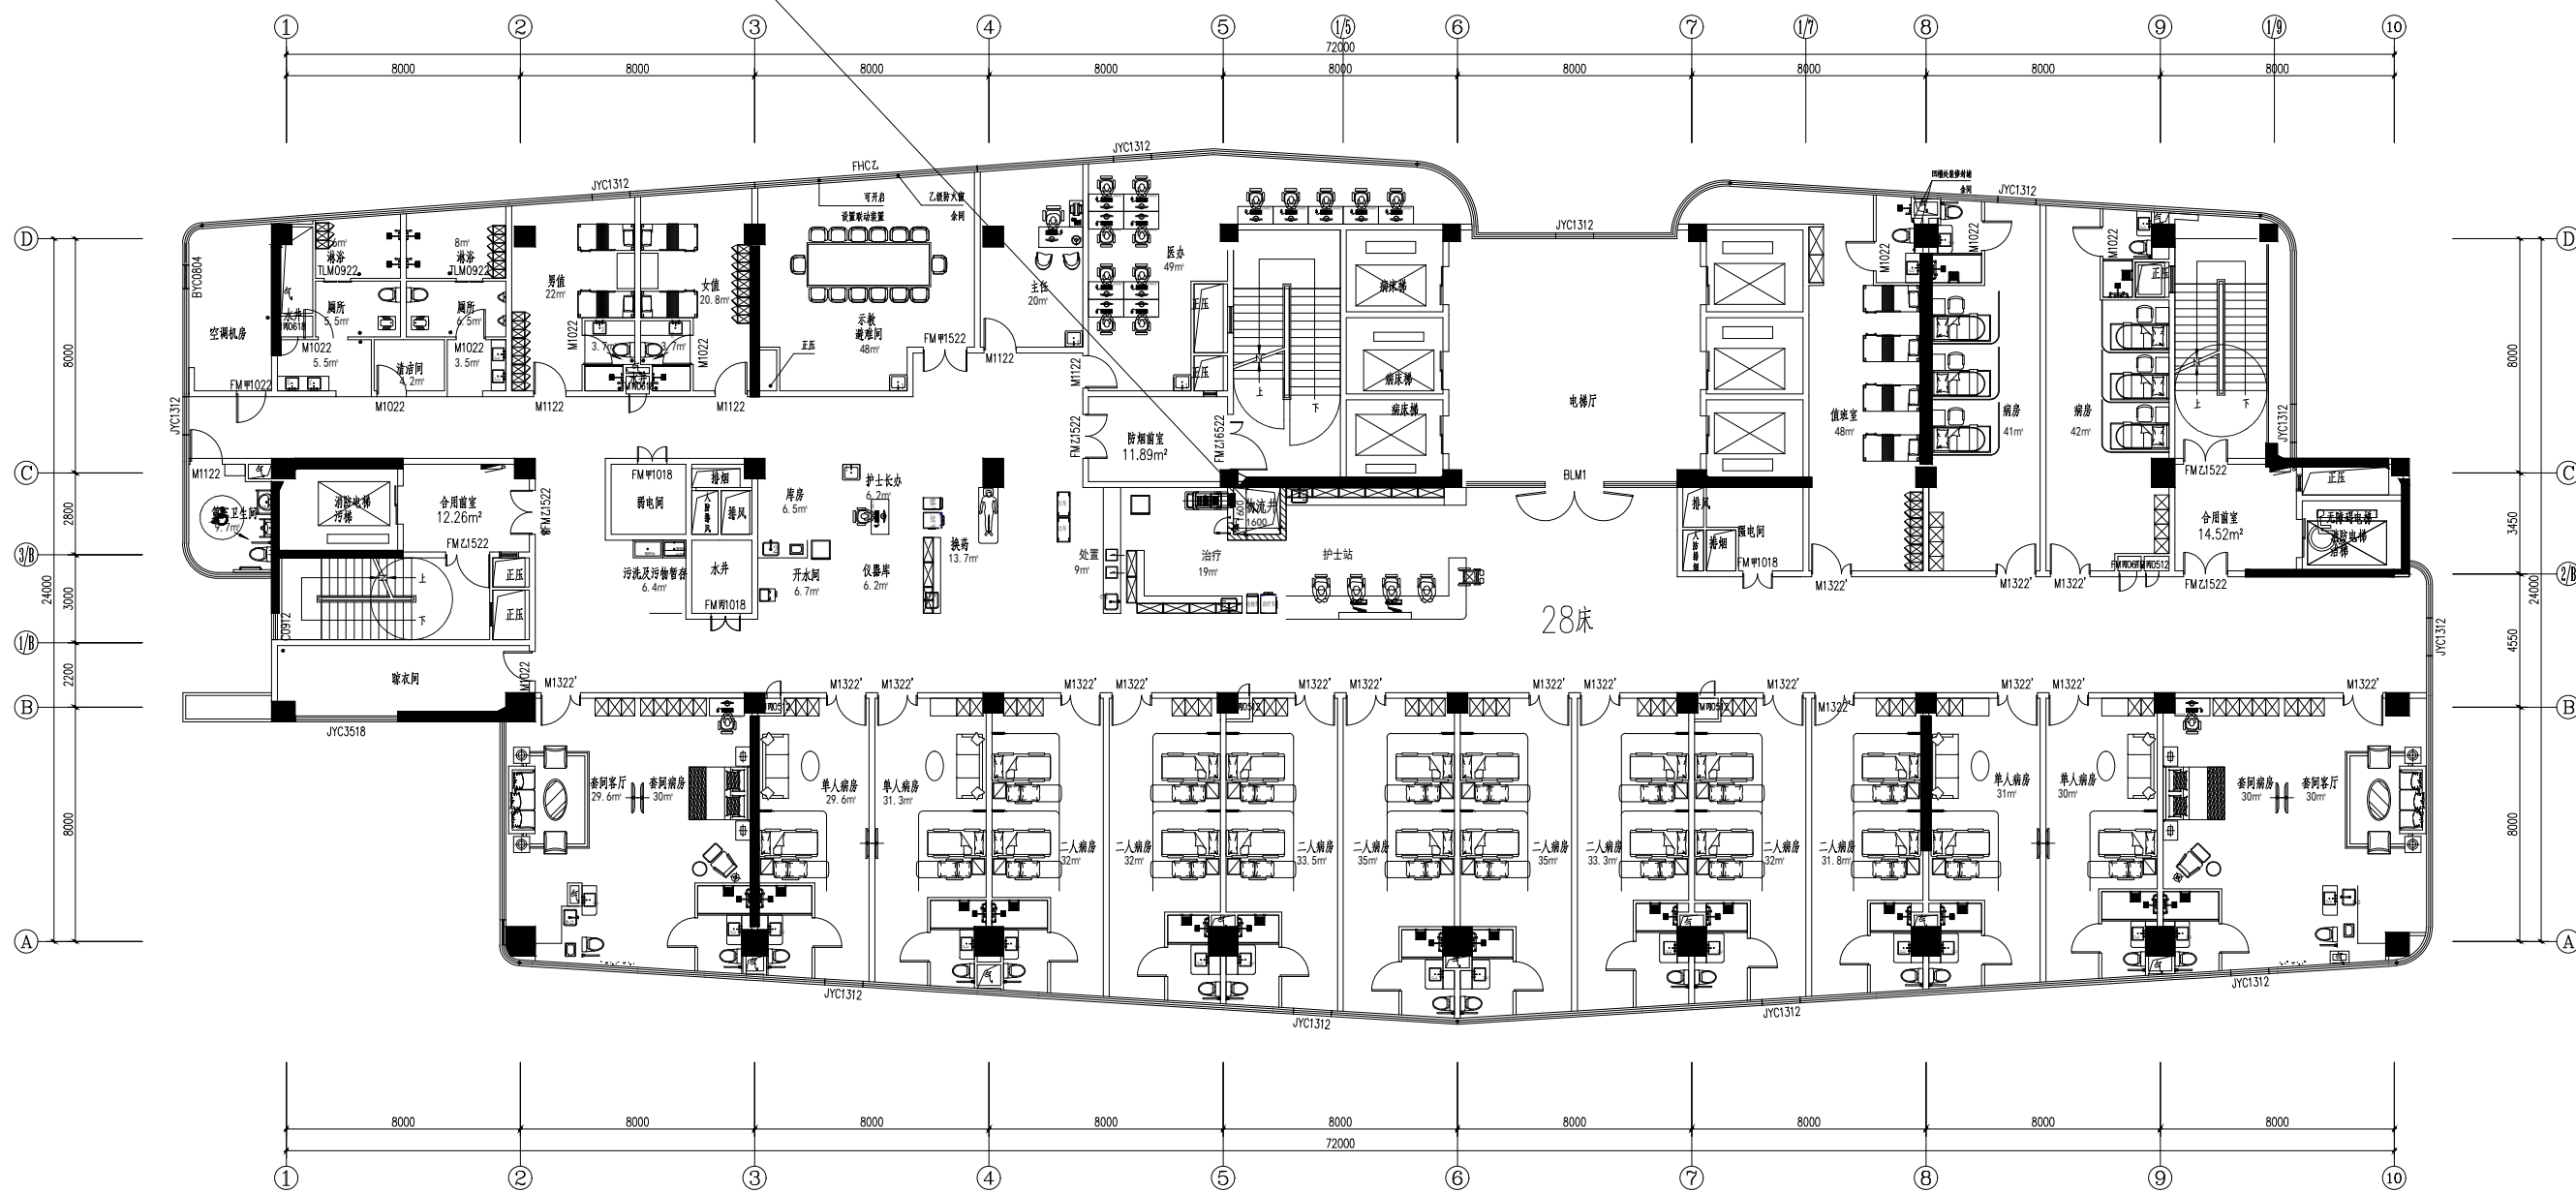

十六层平面图(VIP病区) 1:100

LT5
护士站
5# 16F

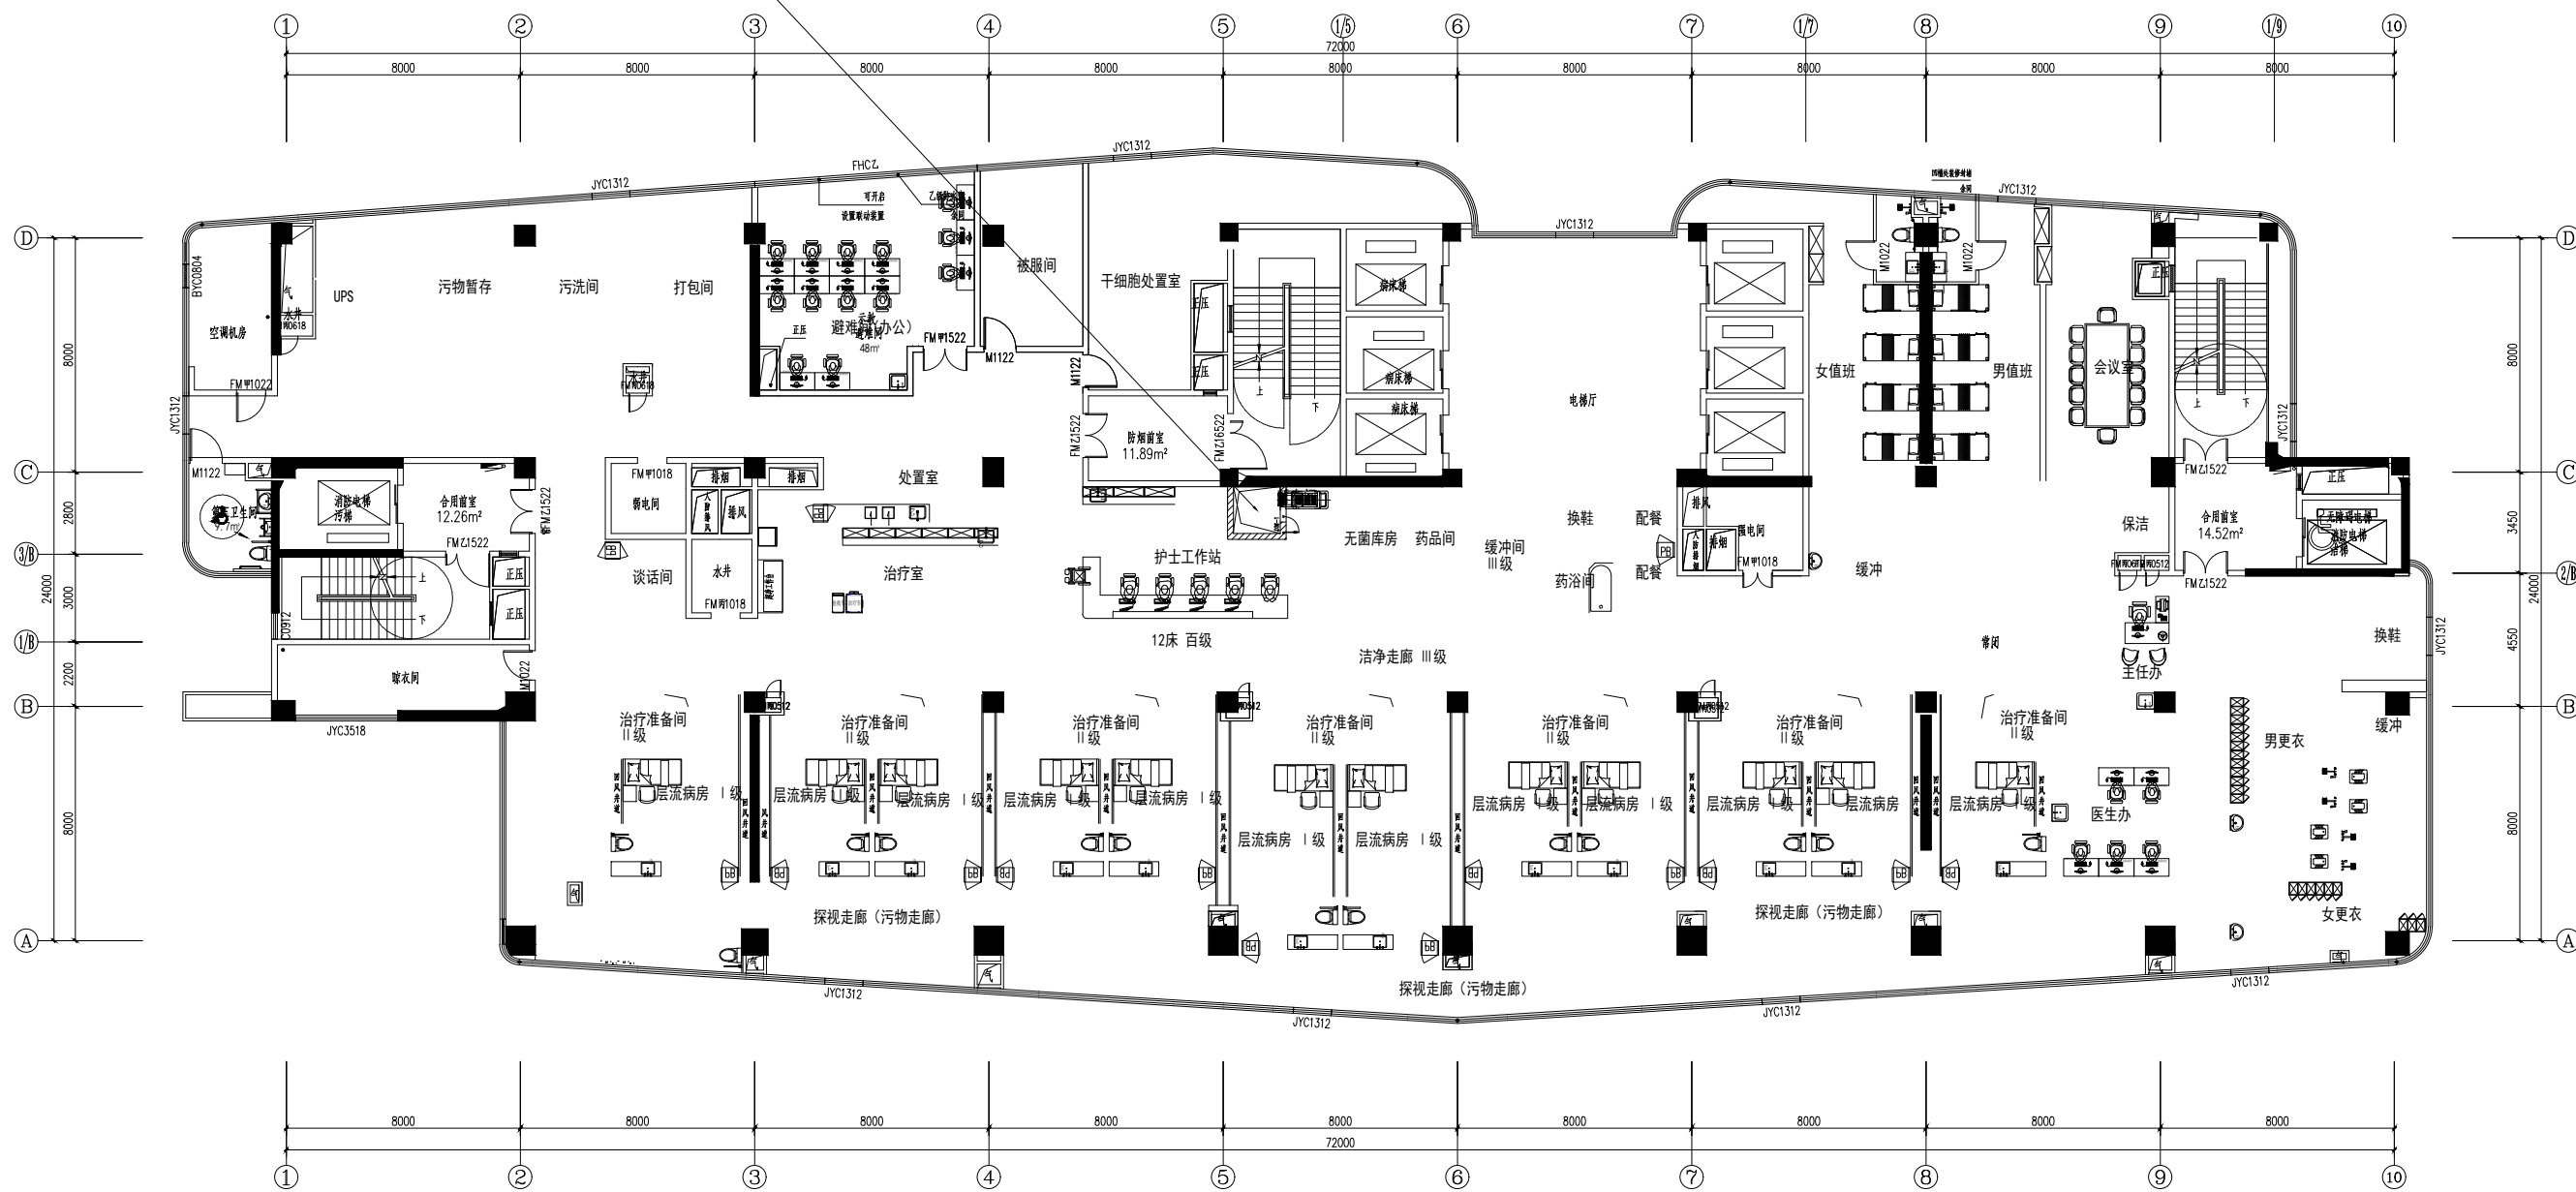

十六层平面图(层流病房) 1:100