



强电	弱电	动力	给排水
总体	建筑	结构	暖通

Autodesk

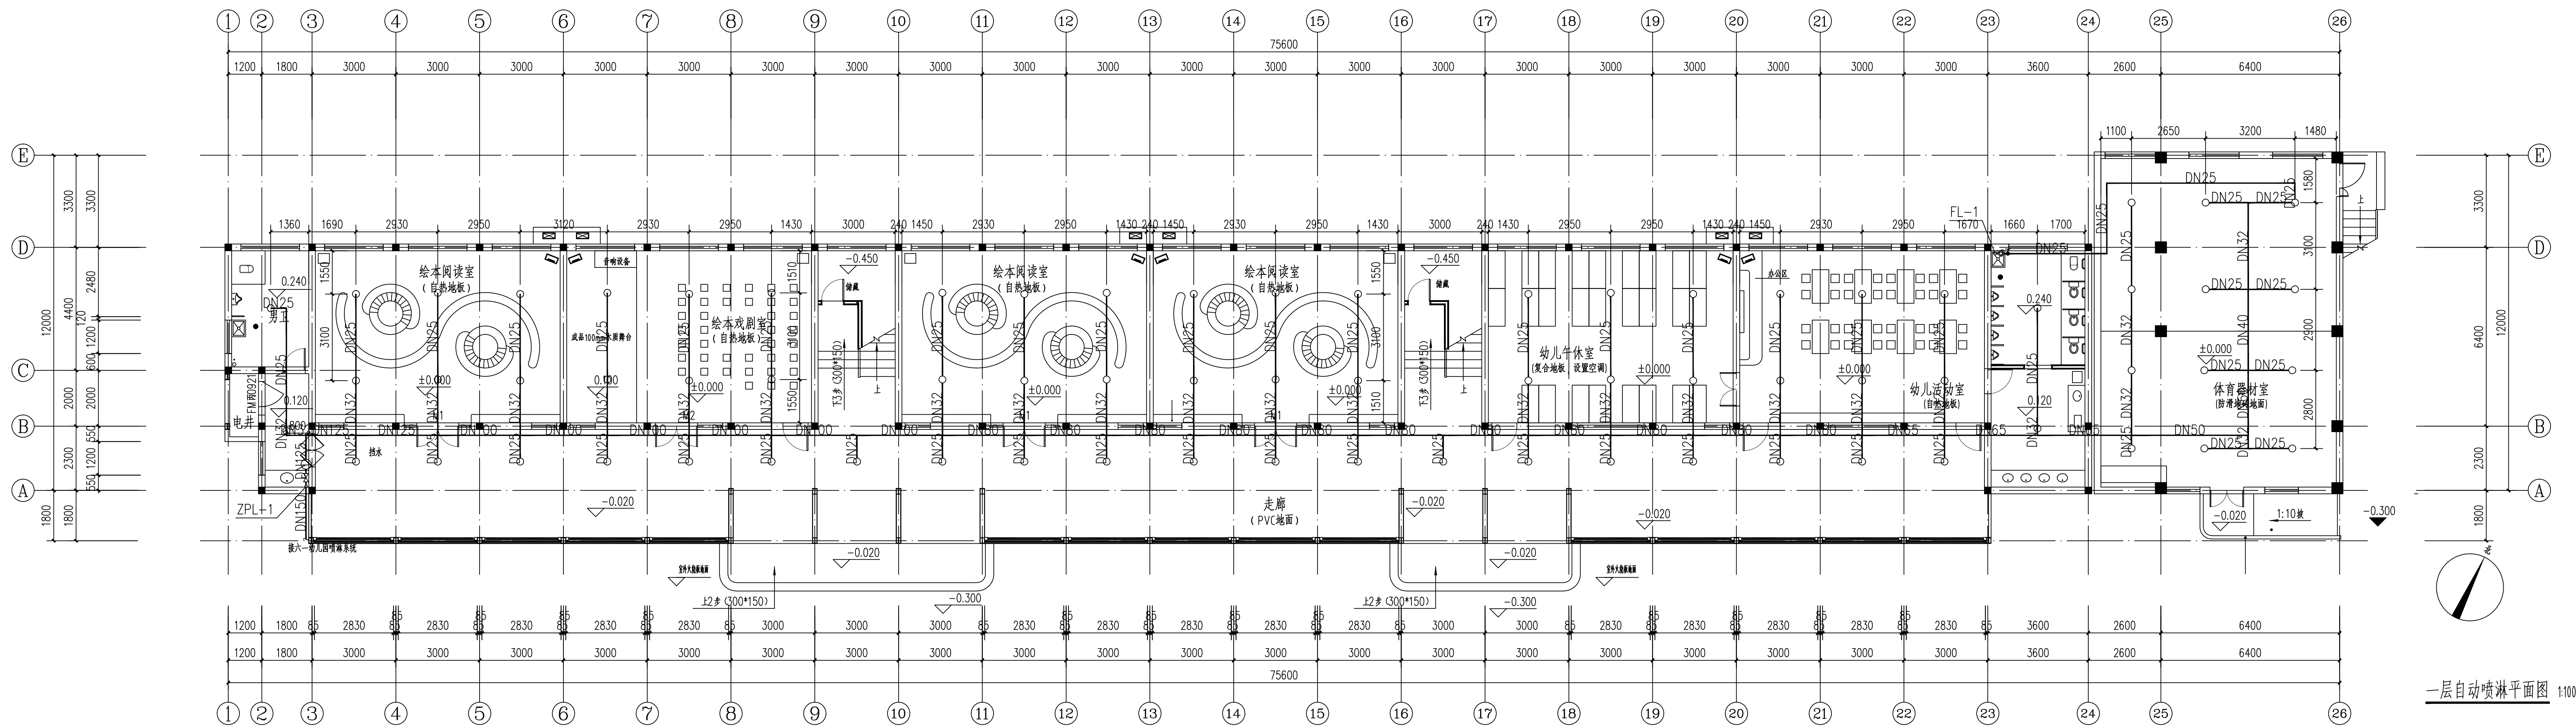

一层自动喷淋平面图 1:100

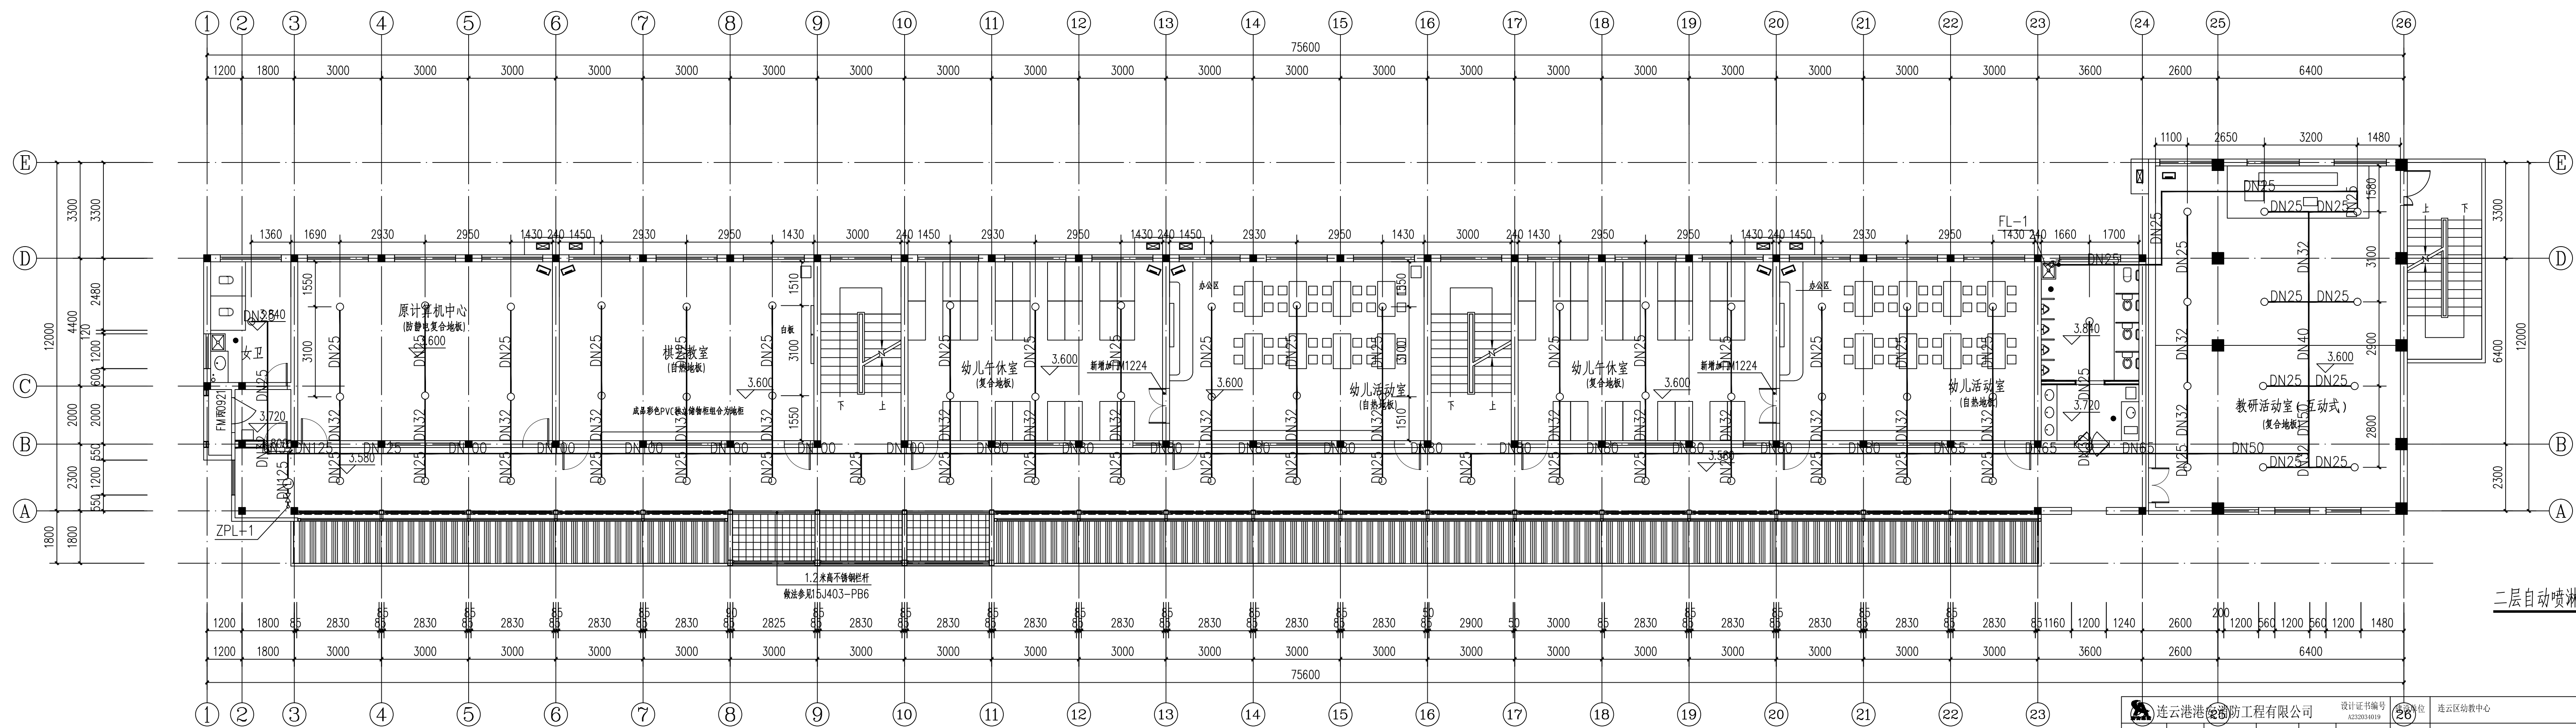

二层自动喷淋平面图 1:100

连云港消防工程有限公司		设计证书编号	6220304899	工程名称	连云区幼教中心消防改造工程	工程号	20250702
项目负责人	万斌	专业负责	时培良	设计	王磊	图别	水施04
专业审订	顾传宇	校核	时培良	制图	王磊	图号	A1+1/4
校对	时培良	审核	时培良	日期	20250702		

本图须加盖本院出图签章, 否则一律无效