

电气
Electric

暖通
HVAC

给排水
Plumbing

结构
Structure

建筑
Architecture

幕墙
Facade


装饰
Lighting

弱电
ELV


内装
ID

图例


注：墙砖和地砖对缝拼贴。

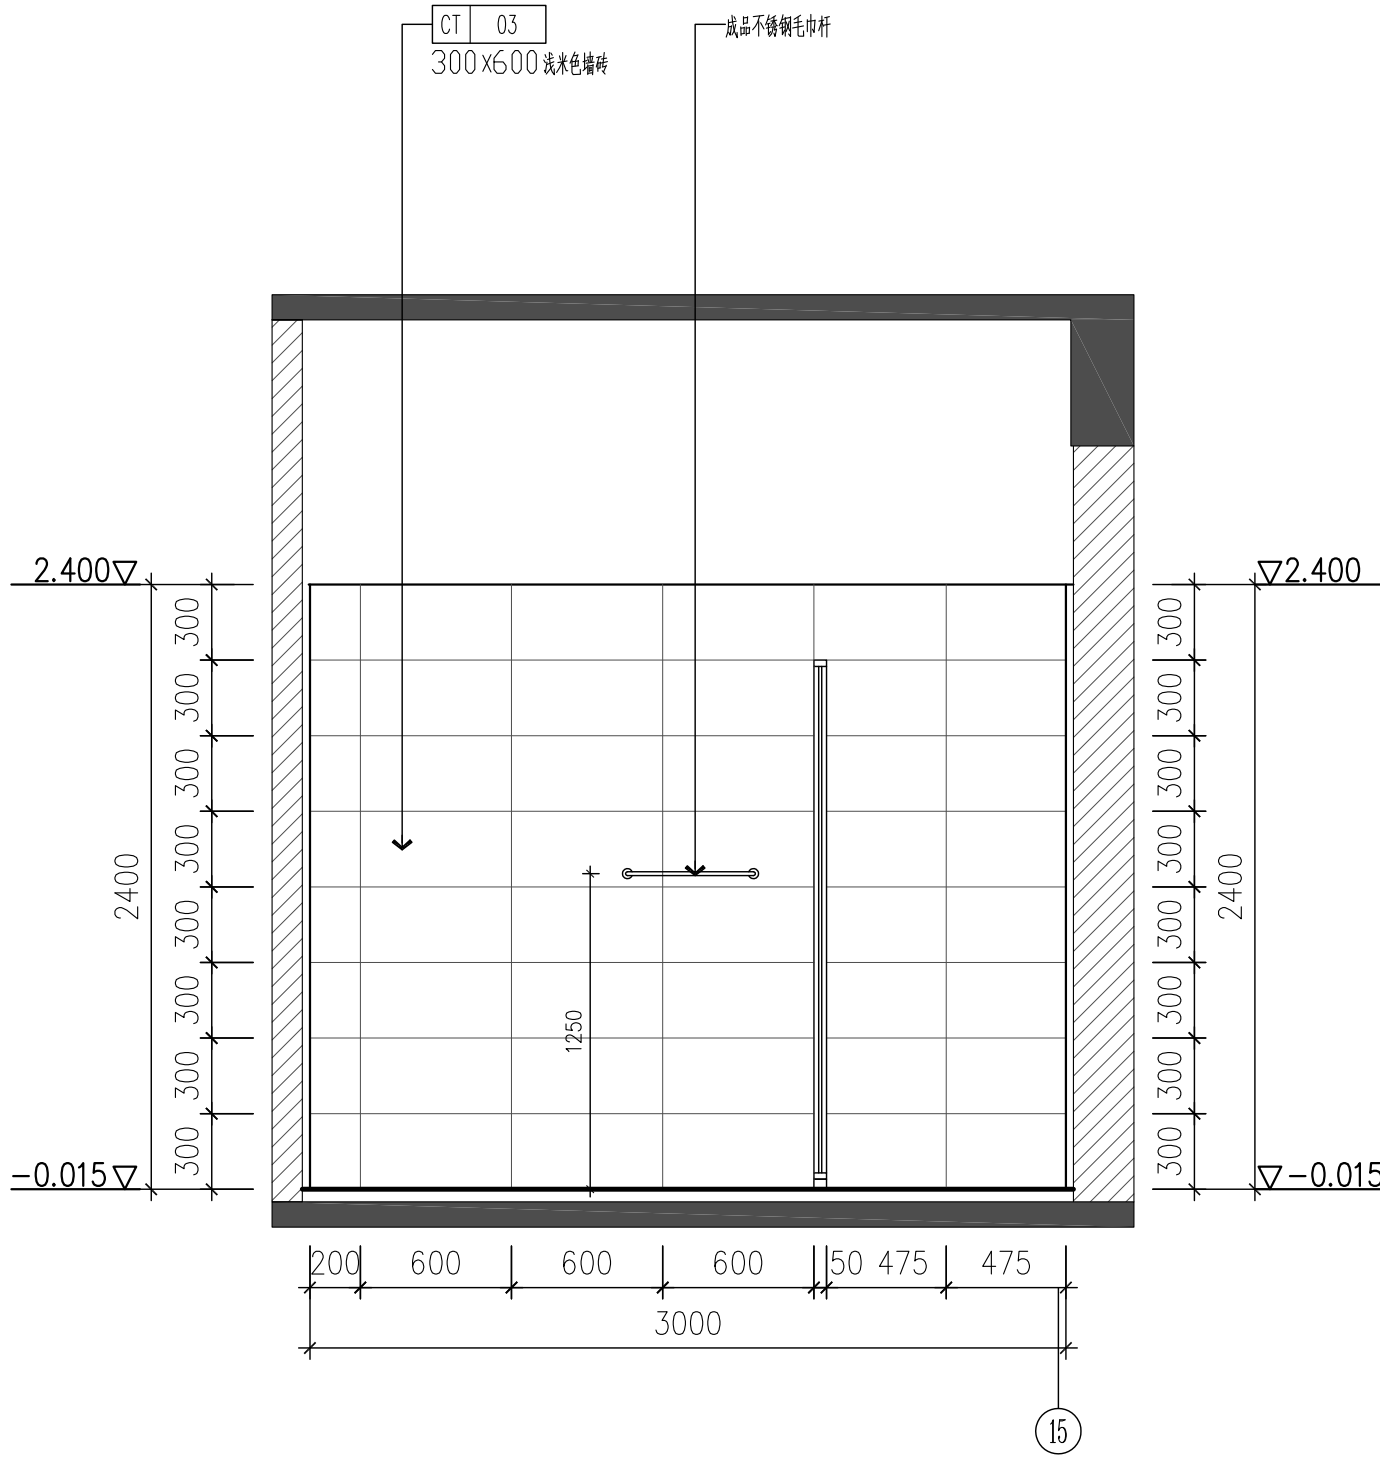


部分用房1备勤室1卫生间立面图 E29
1-8P-01 ELEVATION 1:30

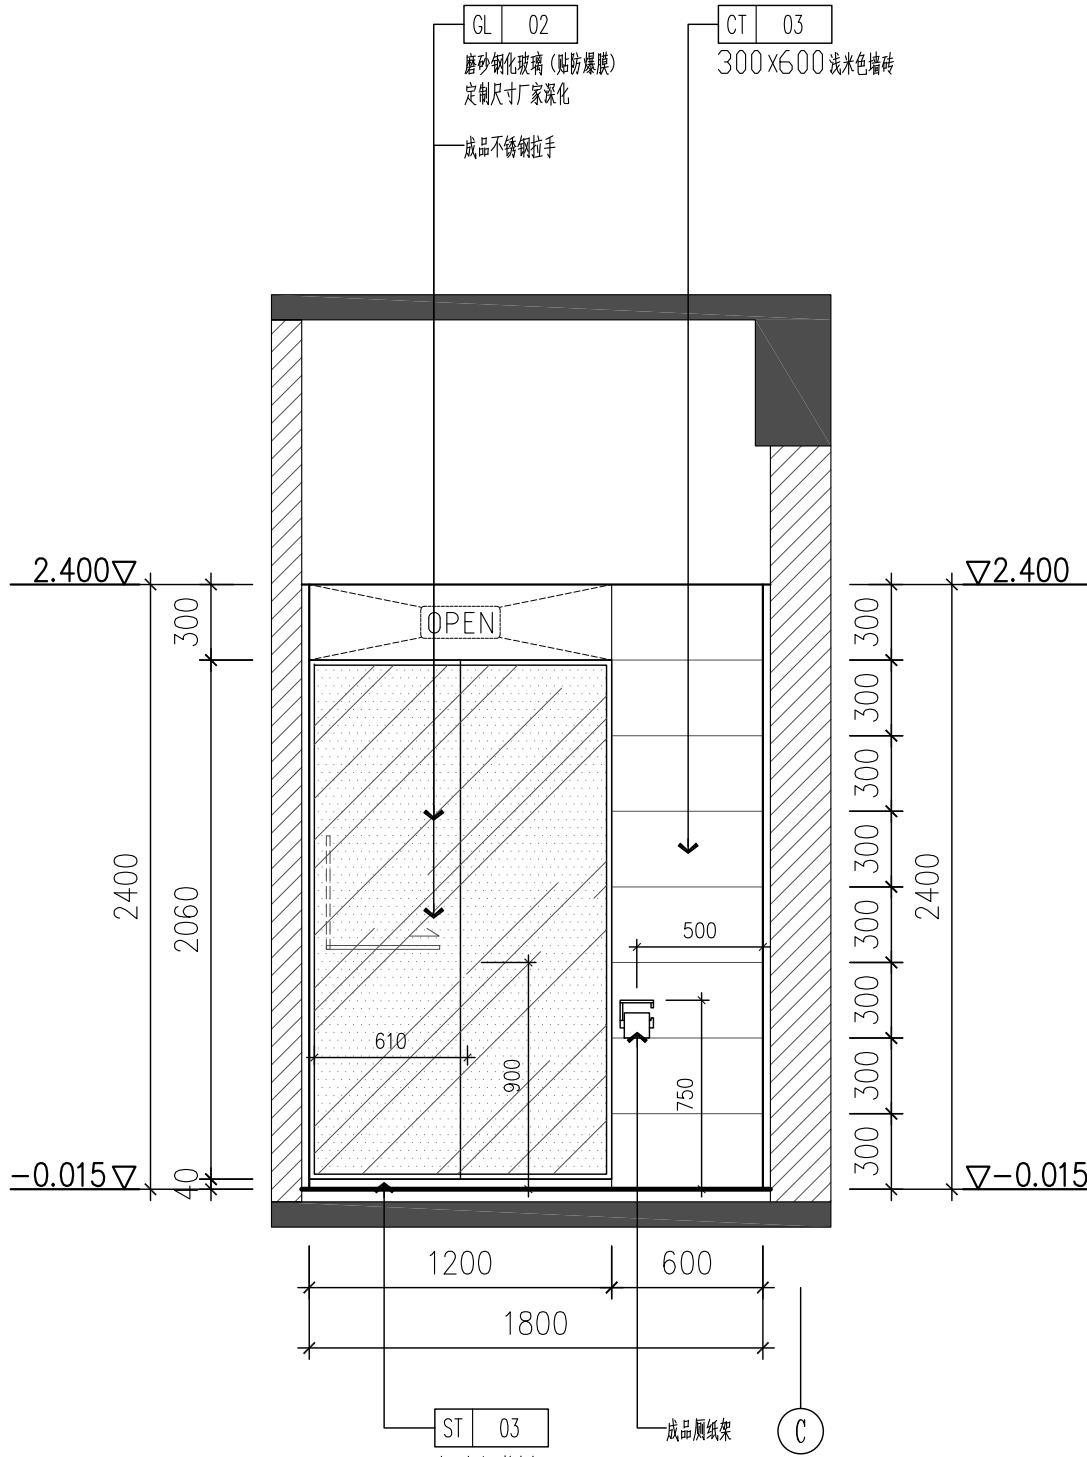


部分用房1备勤室1卫生间立面图 E30
1-8P-01 ELEVATION 1:30

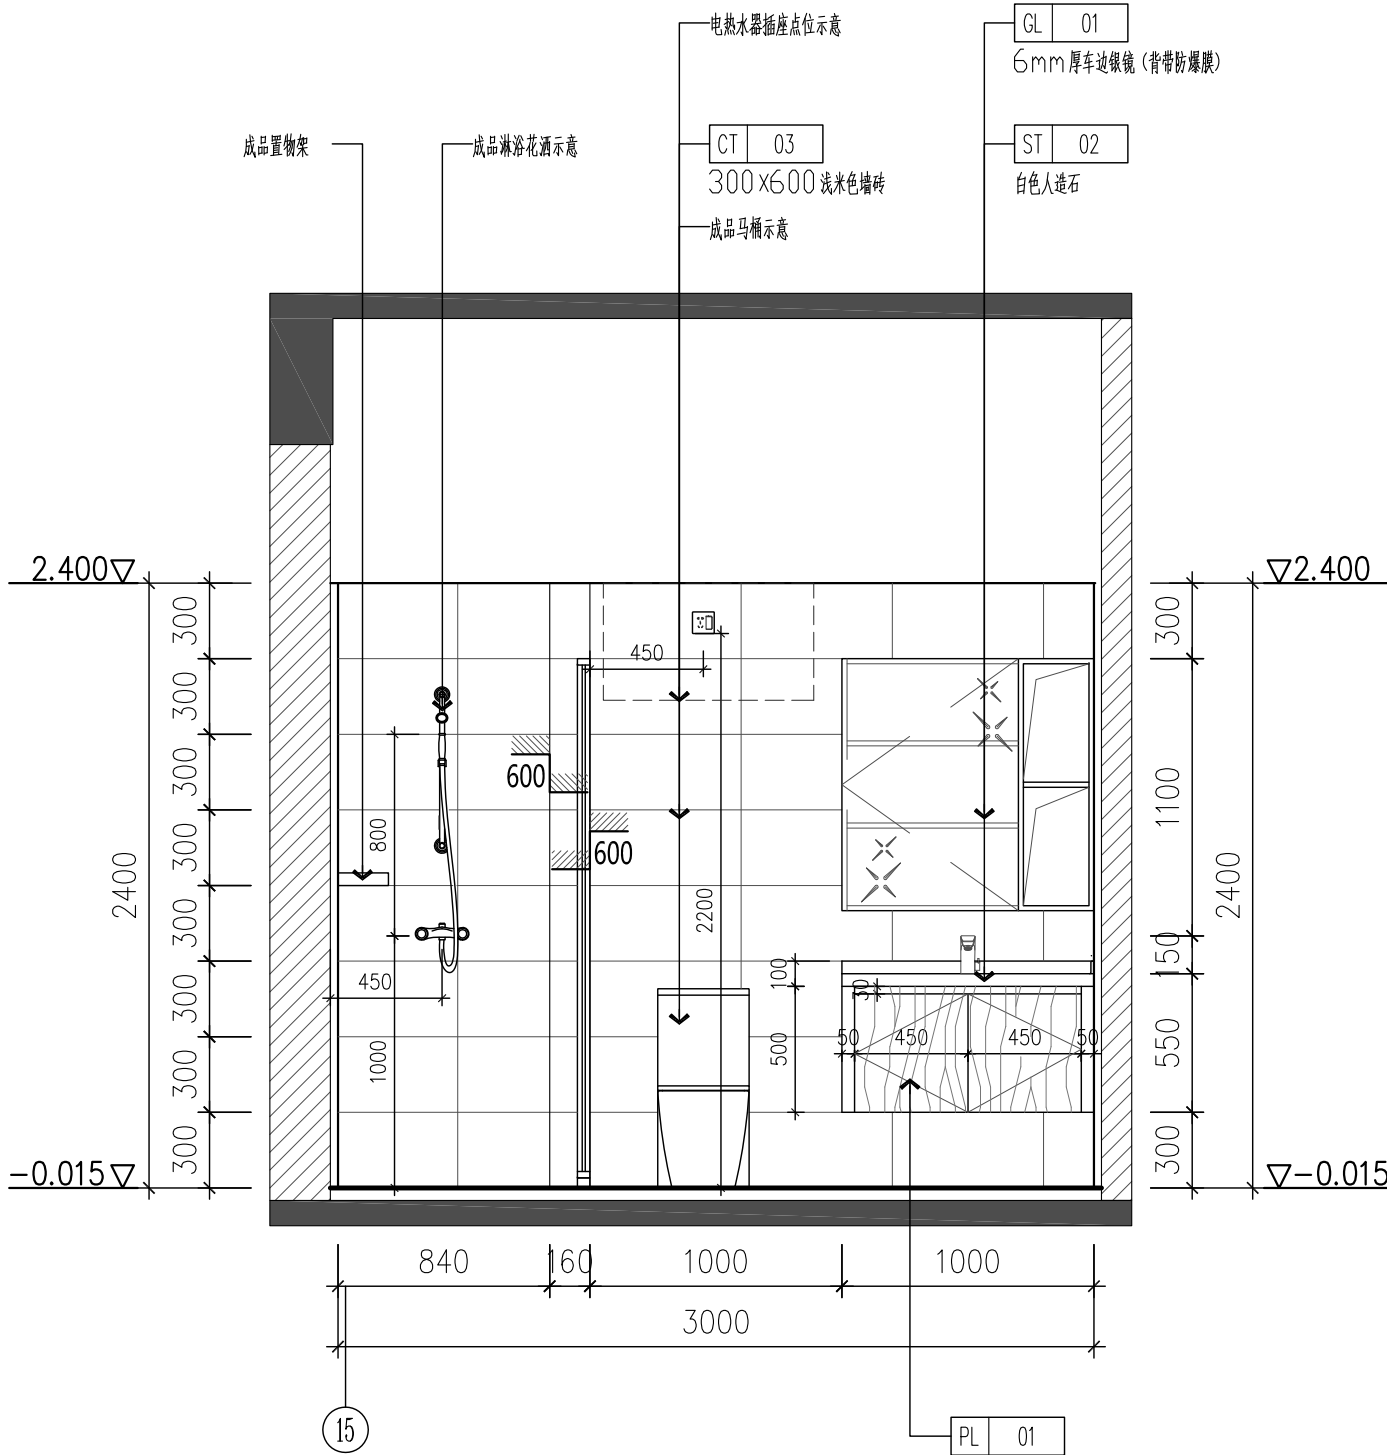

部分用房1备勤室1卫生间立面图 E31
1-8P-01 ELEVATION 1:30

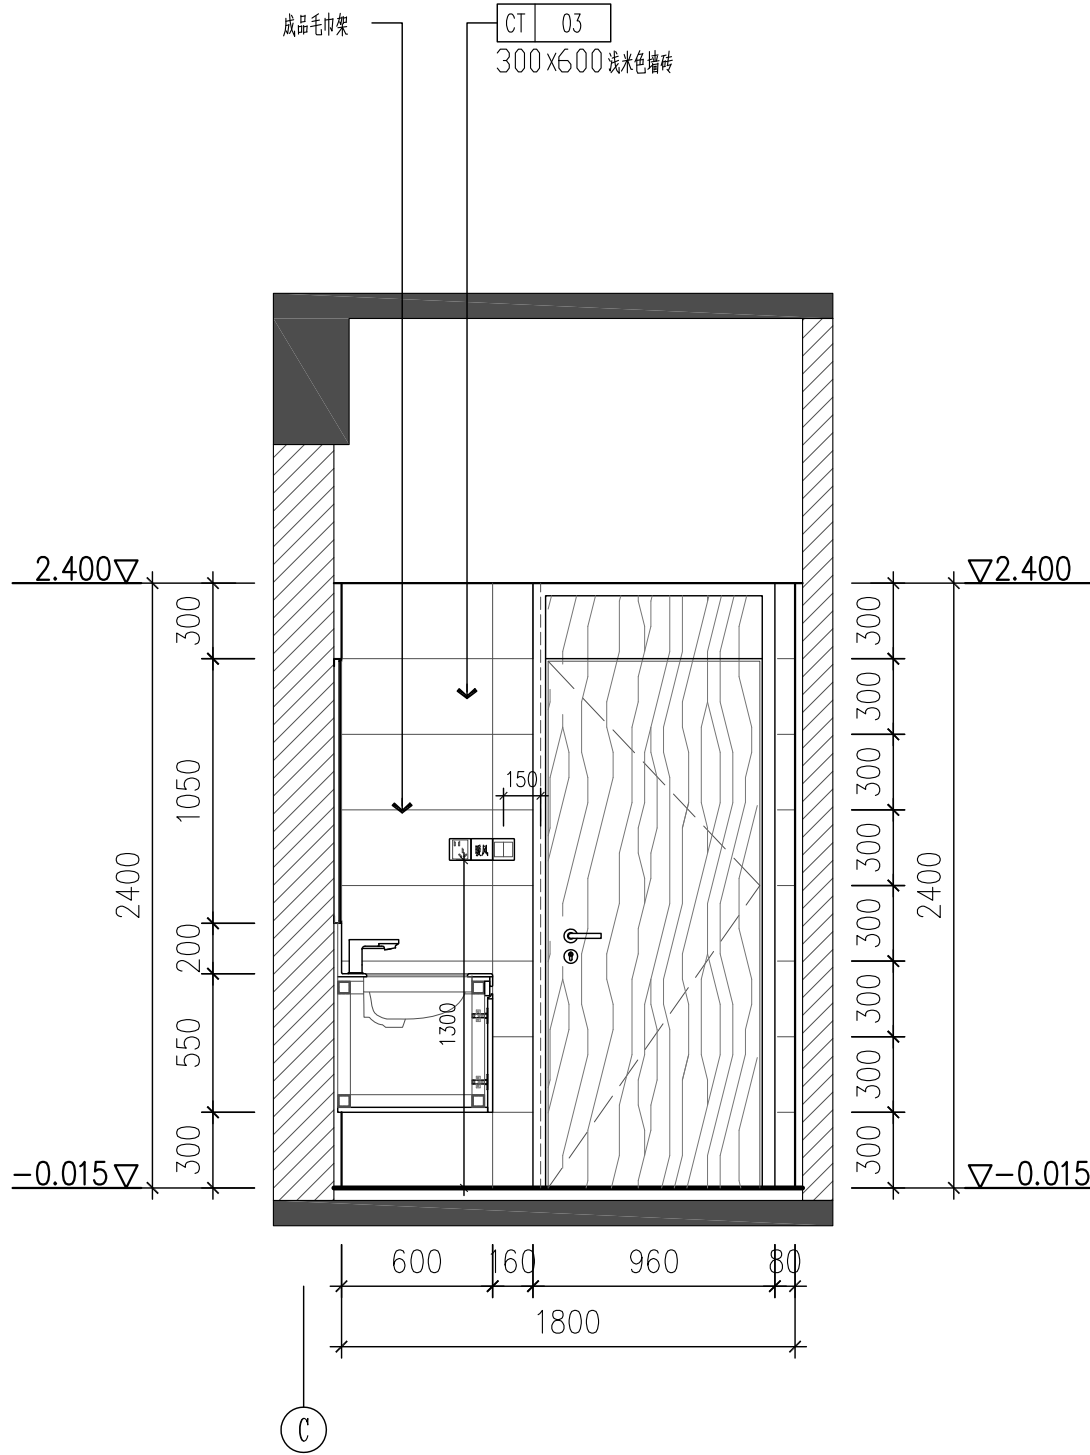

部分用房1备勤室1卫生间立面图 E32
1-8P-01 ELEVATION 1:30

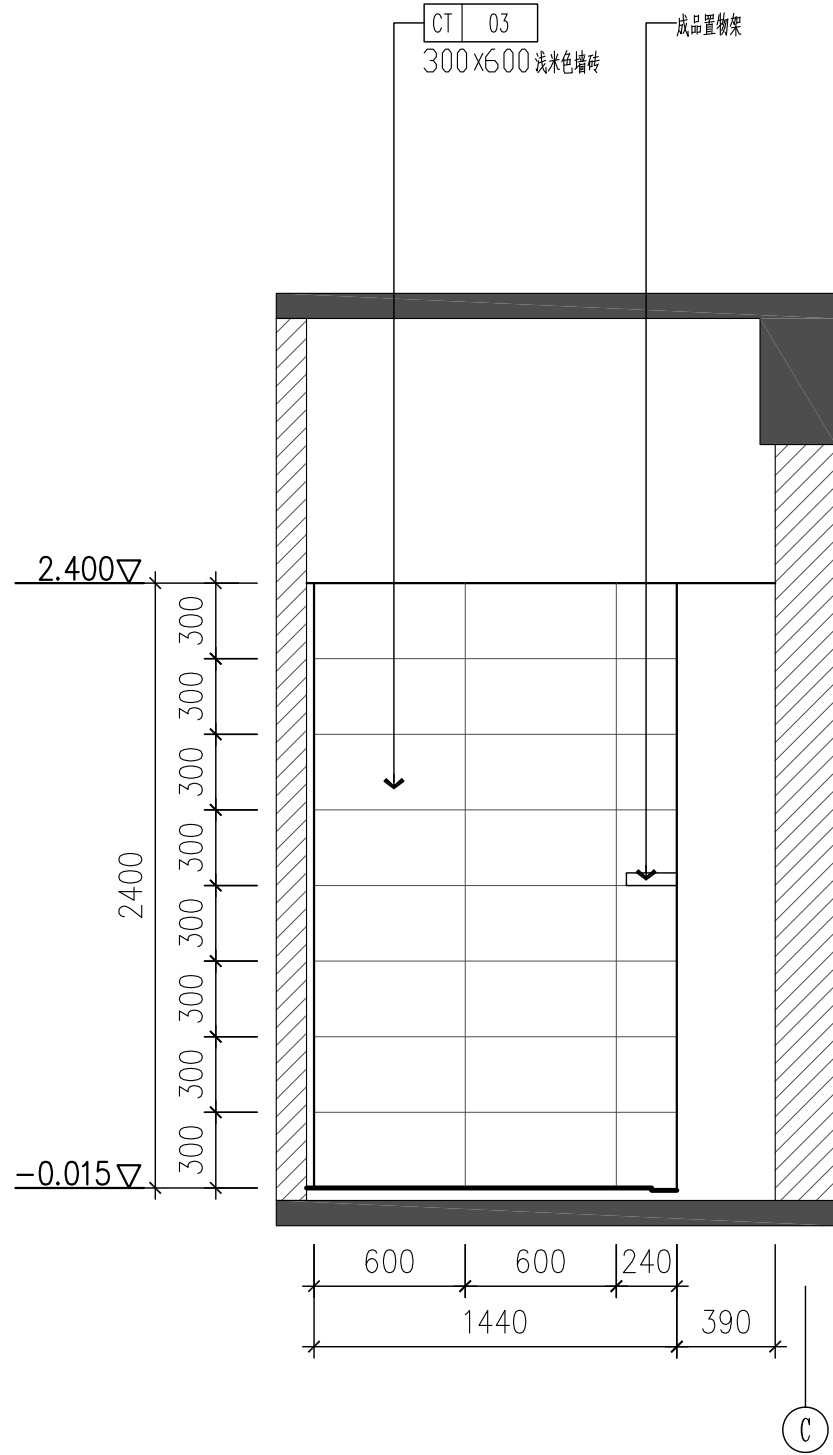

部分用房1备勤室1卫生间立面图 E33
1-8P-01 ELEVATION 1:30

平面区位

Key plan

备注

Notes

合作设计

Codesign

管理咨询

Management & Consultant

注册章


Stamp

单位出图章

Chop

0	内装施工图Interior Design	2025-03-05
版本 Rev.	修订说明 Description	日期 Date

中衡设计集团股份有限公司
(原苏州工业园区设计研究院股份有限公司)
工程设计证书甲级 A132005206 号 Q.C. of GRAD-A No.A132005206
ARTS GROUP CO., LTD.
111 BADA STREET, SIP, SUZHOU TEL:86-512-62586258
WEB:WWW.ARTSGROUP.CN FAX:86-512-62586259

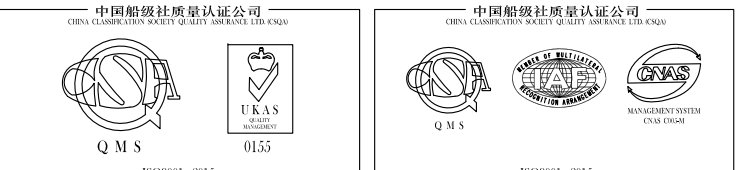

建设单位

Client

南通市公安局

工程名称

Project title

南通市公安局部分用房整改

子项名称

Item title

图纸内容

Dwg title

部分用房1备勤室1卫生间立面图

审定 Approved		校对 Checked	董洲博	董洲博
复核 Re-examined		专业负责人 Job Mgr.	董洲博	董洲博
审核 Examined	张浩	设计 Design	朱涛	朱涛
项目负责人 Project Mgr.	董峰	制图 Drawn	朱涛	朱涛
工程编号 Job No.	24-4-053	装	图纸编号 Dwg No.	
图幅 Size	A1	子项编号 Item No.	施	I-8E-08-0