

火灾自动报警系统设计说明（专篇）

[illegible]

火灾自动报警系统主要设备材料表

[illegible]

会 聚 环 C O U N T E R I N	
方 案 PLAN/IDEAS	电 话 TEL:86212022
建 筑 ARCHITECTURE	电 气 ELECTRIC
结 构 STRUCTURE	暖通空调 HEATING
	
江苏华翥工程设计研究院有限公司	
JIANGSU HUAXI INSTITUTE OF ARCHITECTURAL DESIGN CO., LTD	
证 书	建筑工程设计之资质证书编号: A32020541
单位出图专用章	Stamp of Design Firm
注册执业专用章 Stamp of Registration	
建 设 位 置 连云港高级中学 工 程 名 称 连云港高级中学消防维修项目 Project Name 一学生宿舍区消防 图 纸 名称 火灾自动报警系统设计说明（专篇） Drawing Title 材料表 审 定 Approved by 孙知海 审核 人 Checked by 郭文友 项目负责人 Project manager 范伟林 专业负责人 Professional leader 郭文友 设 计 师 Designed by 左凤成 Design Engineer 左凤成 工程编号 PROJECT NO. 设计阶段 DESIGN STAGE 次 数 REV 第 一 版 专业 Discipline 电气 规格 SIZE A0 图 号 Drawing No. DS-01 比 例 Scale 1:100 日 期 Date 2025. 07	
此图必须经注册建筑师/结构师/电气专业合格章 并经消防审批部门审查合格盖章后方可施工	

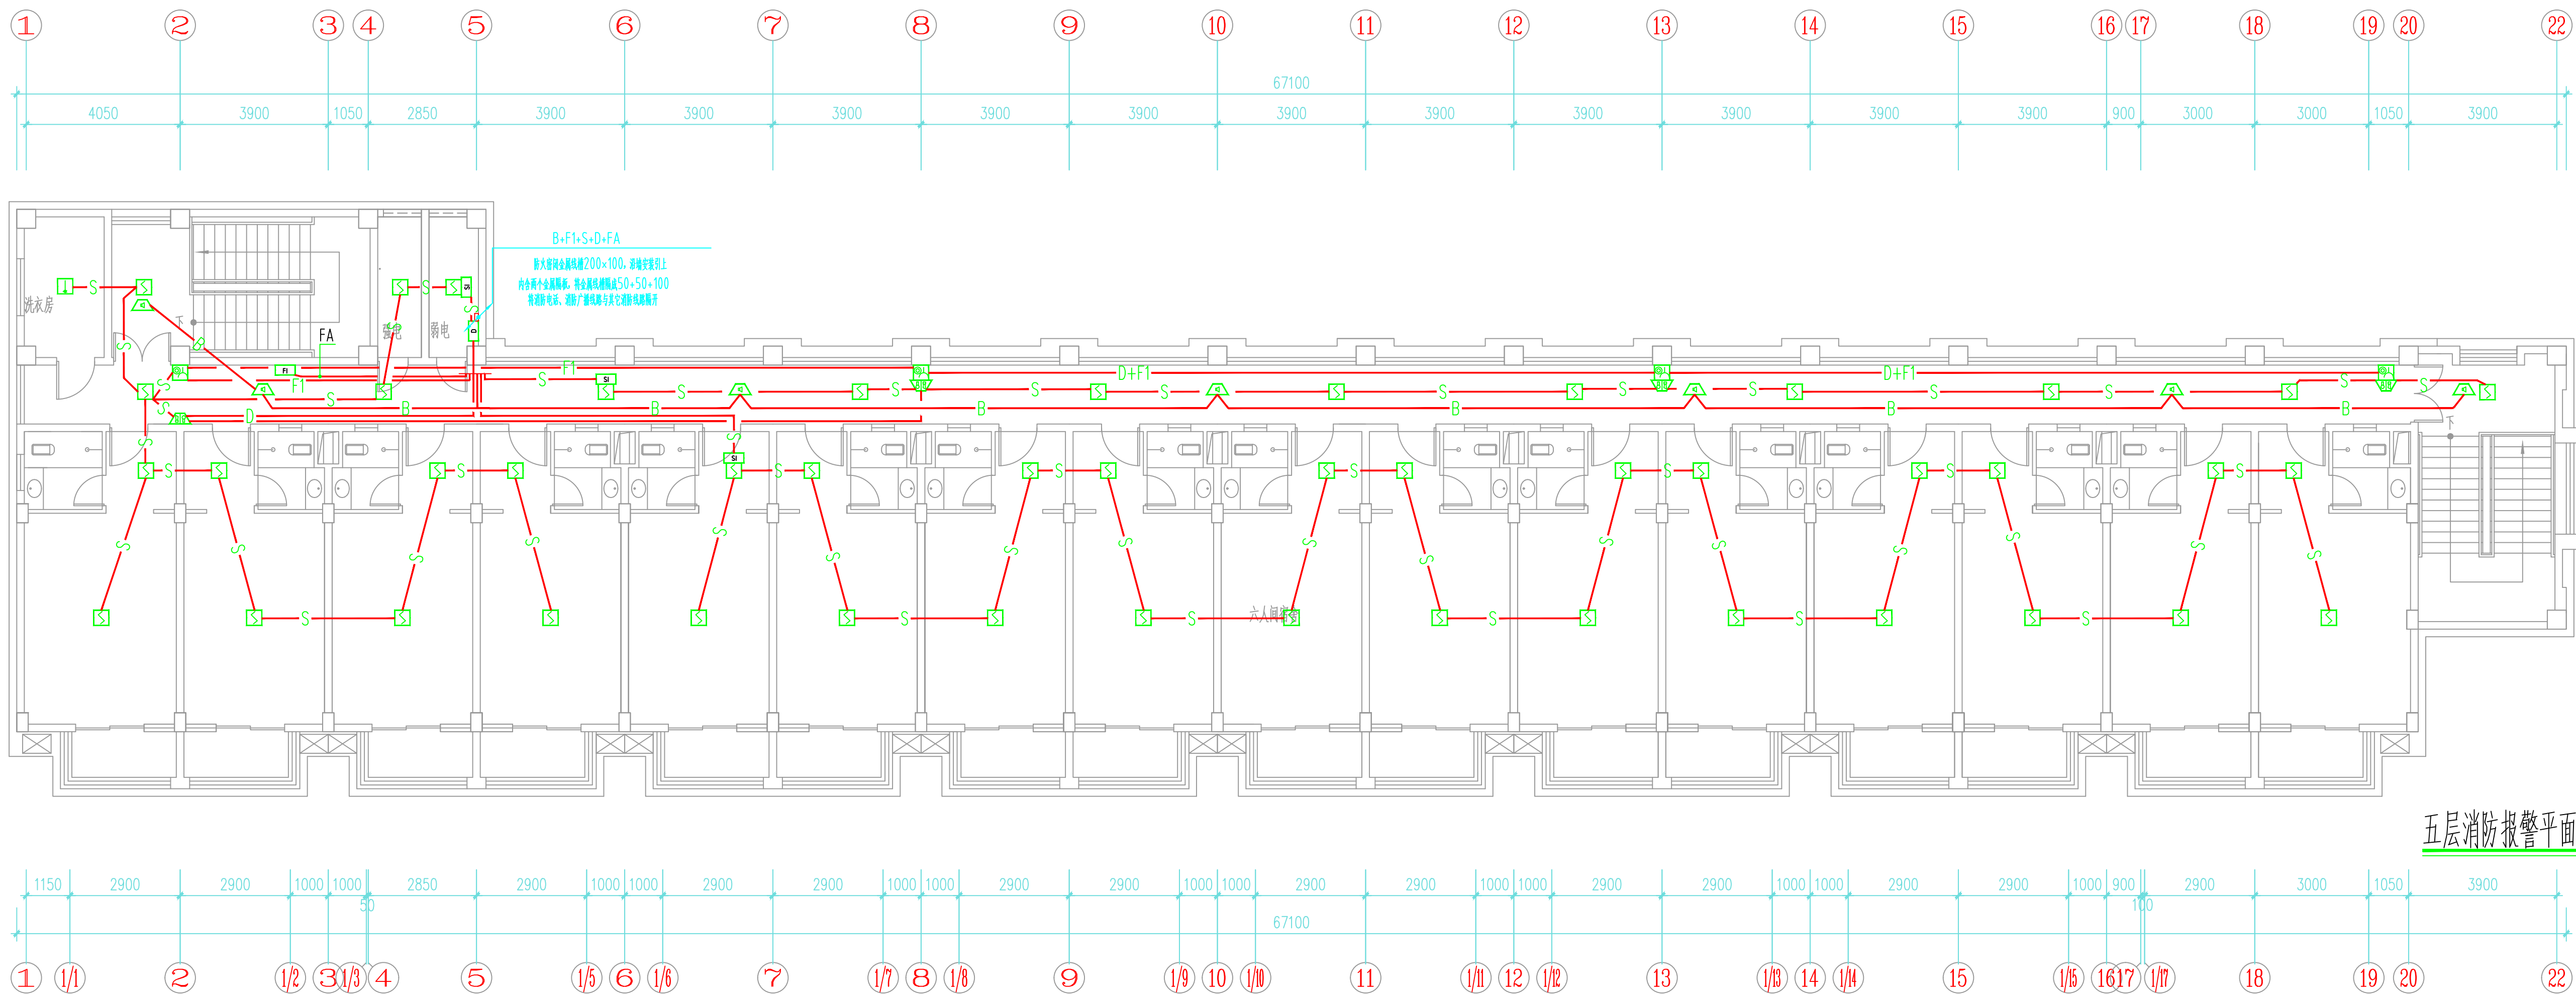


图 例	线 型	敷设方法	说 明
— B —	WDZD-RYJS-2×15 SC20	WC CC	消防广播线
— F2 —	WDZD-RYJS-4×15 SC25	WC F CC	四芯消防电话线
— F1 —	WDZD-RYJS-2×15 SC20	WC F CC	二芯消防电话线
— S —	WDZD-RYJS-2×15 SC20	WC F CC	报警电话线
— D —	WDZD-BYJ-2X4 SC20	WC F CC	电话线
— FA —	WDZD-RYJS-2×15 +WDZD-BYJ-2X2.5 SC25	WC F CC	报警及广播线路 +电话线

消防报警系统图(局部)

报警点数均: 529点, 联动点数均: 46点

江苏华翕工程设计研究院有限公司 JIANGSU HUAXI INSTITUTE OF ARCHITECTURAL DESIGN CO., LTD					
证书编号 J32020561-1		建筑工程设计乙级专业证书编号: A32020561-1			
单位出图专用章		Stamp of Design Firm			
注册建筑师专用章 Stamp of Registration					
系统图					
建设单位 连云港高级中学		连云港高级中学新校区修缮项目 -学生宿舍区A			
项目负责人 Project Manager		郭文友			
项目负责人 Authorized by		郭文友			
设计师 Design Engineer		左凤成			
工程编号 PROJECT No.		设计阶段 JOB STAGE		施工图	
版本号 REV		专业 Discipline		电气	
规格 Scale		图号 Drawing No.		DS-02	
比例 Scale		日期 Date		2025. 07	
此图纸为分发给相关单位审核和审查合格盖章并加盖公章后方可使用					

[illegible]