


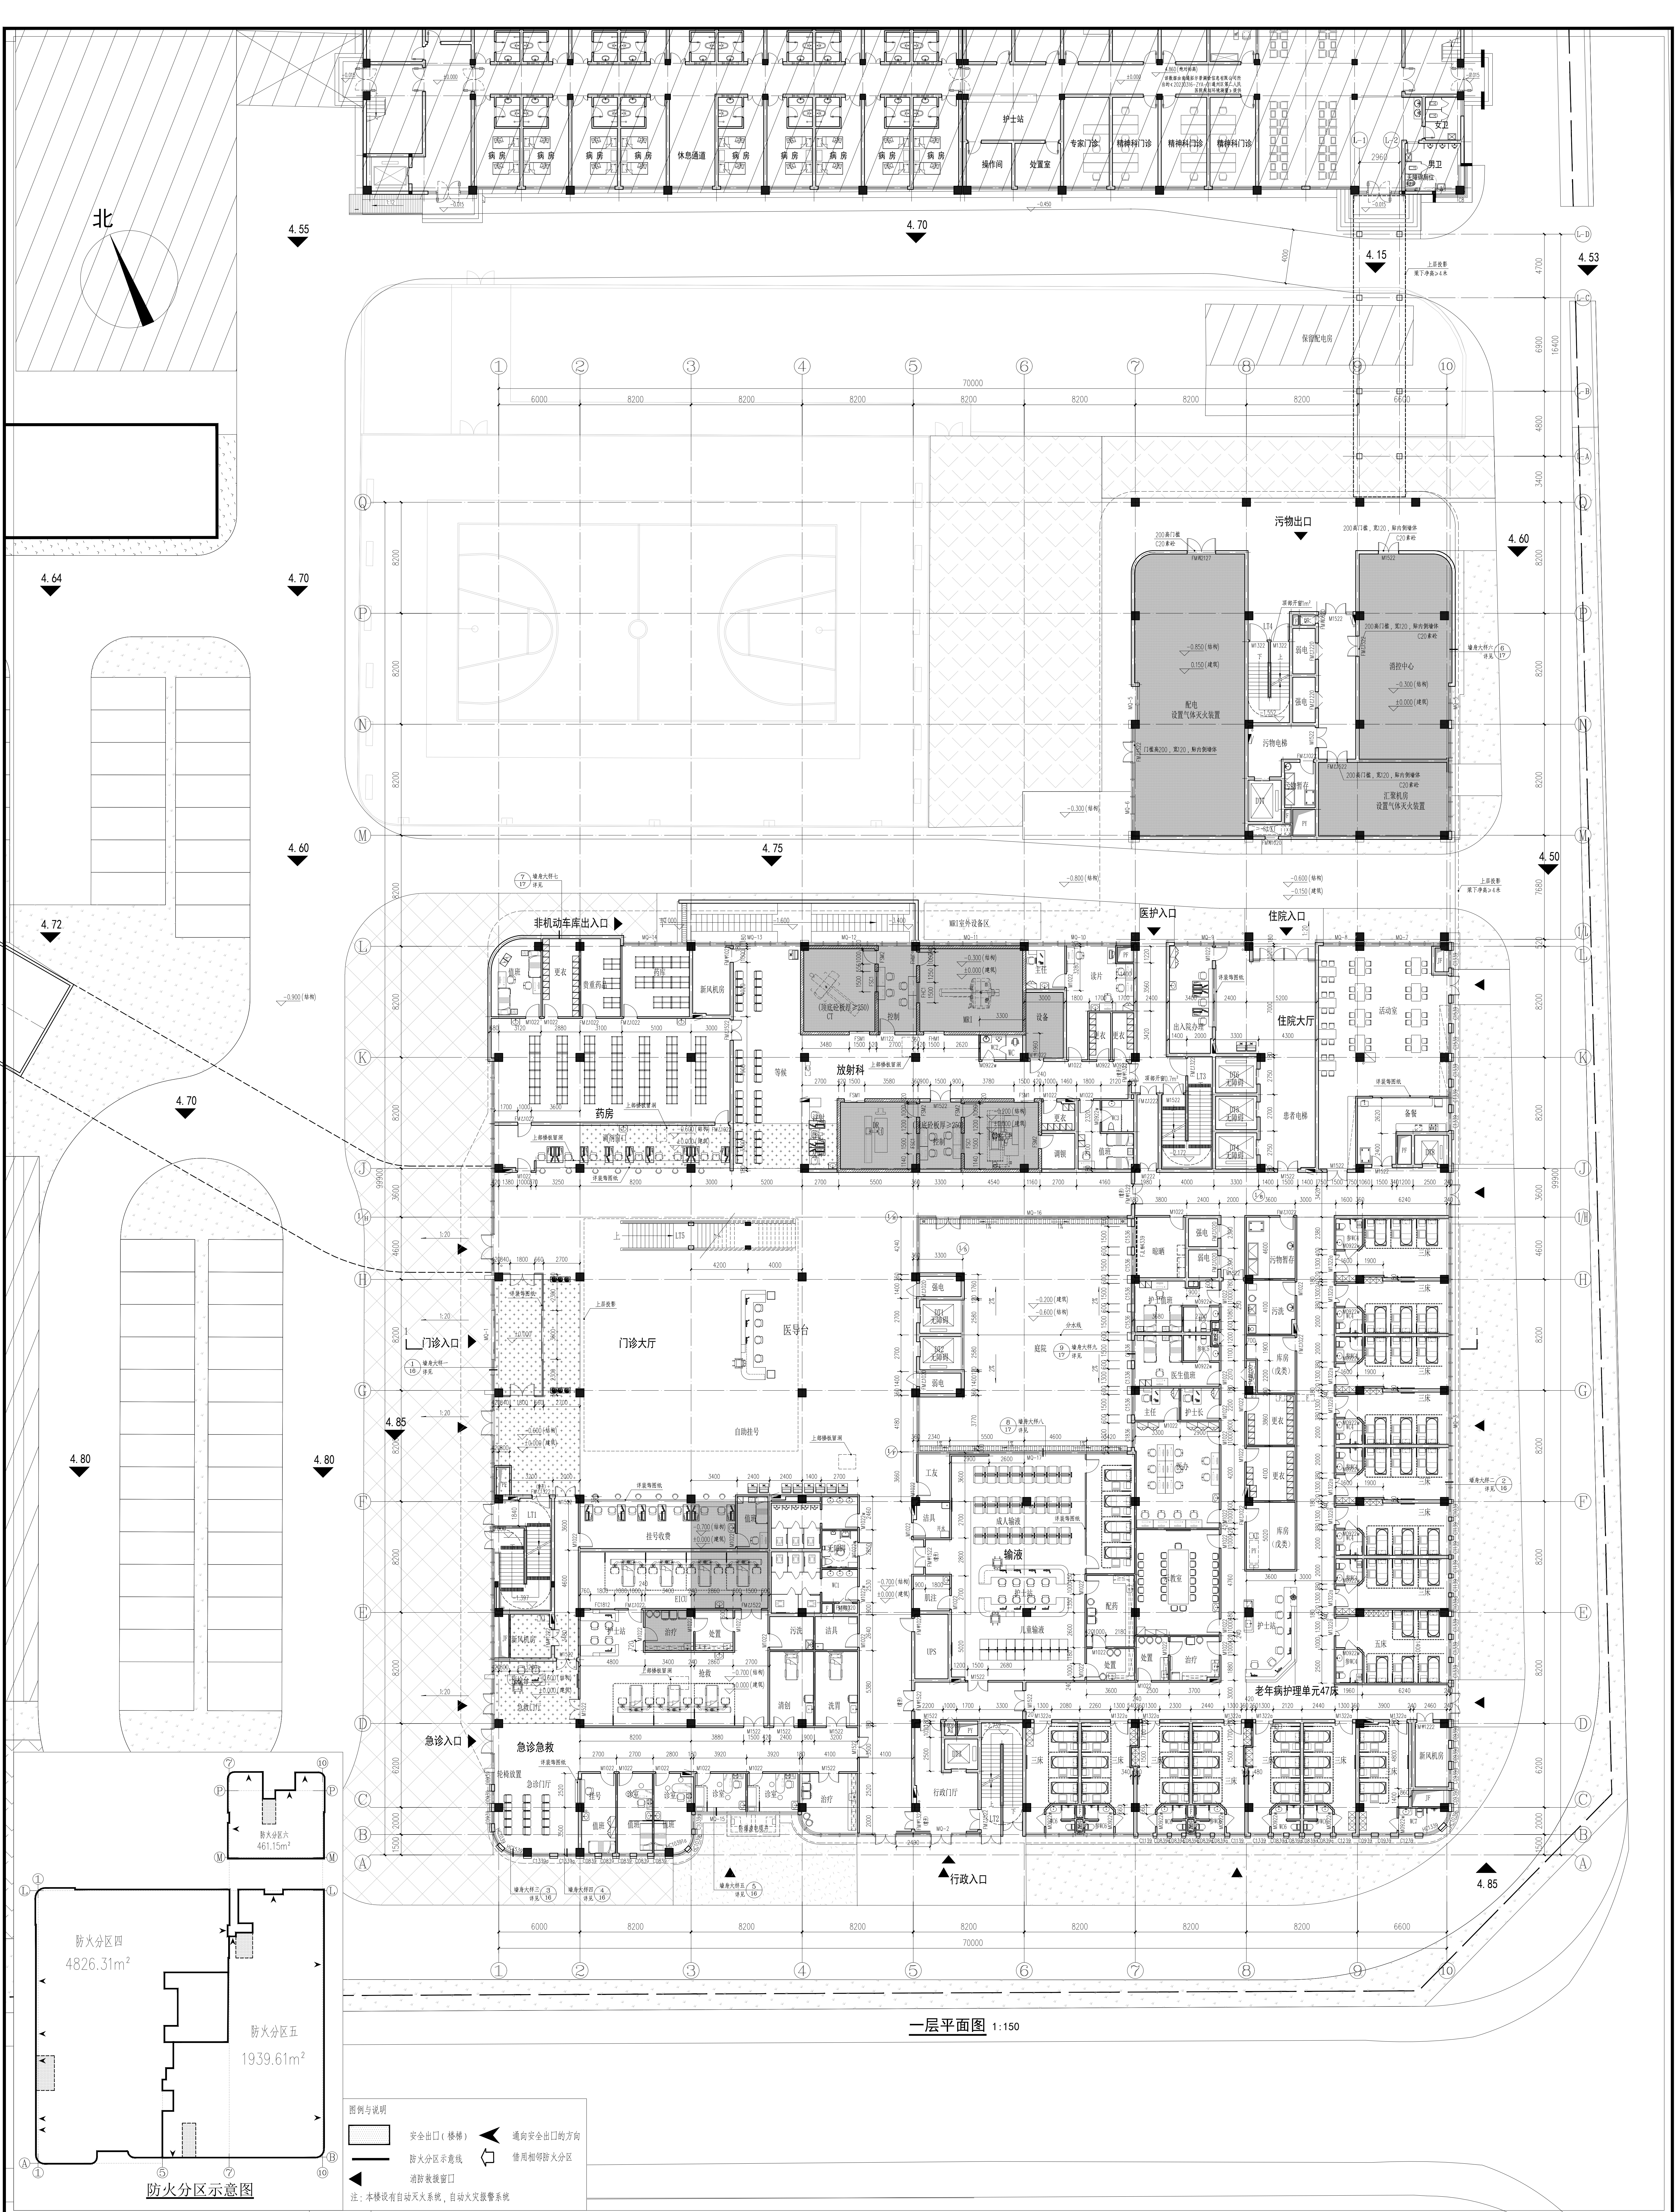

专业名称		建筑	结构	给排水	电气	暖通	动力	弱电	其他
姓名		张明	李强	王磊	赵刚	孙伟	周涛	吴昊	陈宇
日期		2023.11	2023.11	2023.11	2023.11	2023.11	2023.11	2023.11	2023.11

建设单位		衢州市衢江区第二人民医院
工程名称		衢州市衢江区第二人民医院新建工程
工程地址		衢州市衢江区
设计单位		浙江现代建筑设计研究院有限公司
项目负责人		张明
项目专业负责人		李强
设计日期		2023.11

图名	一层平面图
图号	1-01
比例	1:150
备注	本图与总图一致