


通信电源	智能化
暖通空调	装修工艺
给排水	强电电气
结构	

工程名称  
CONFIRMED

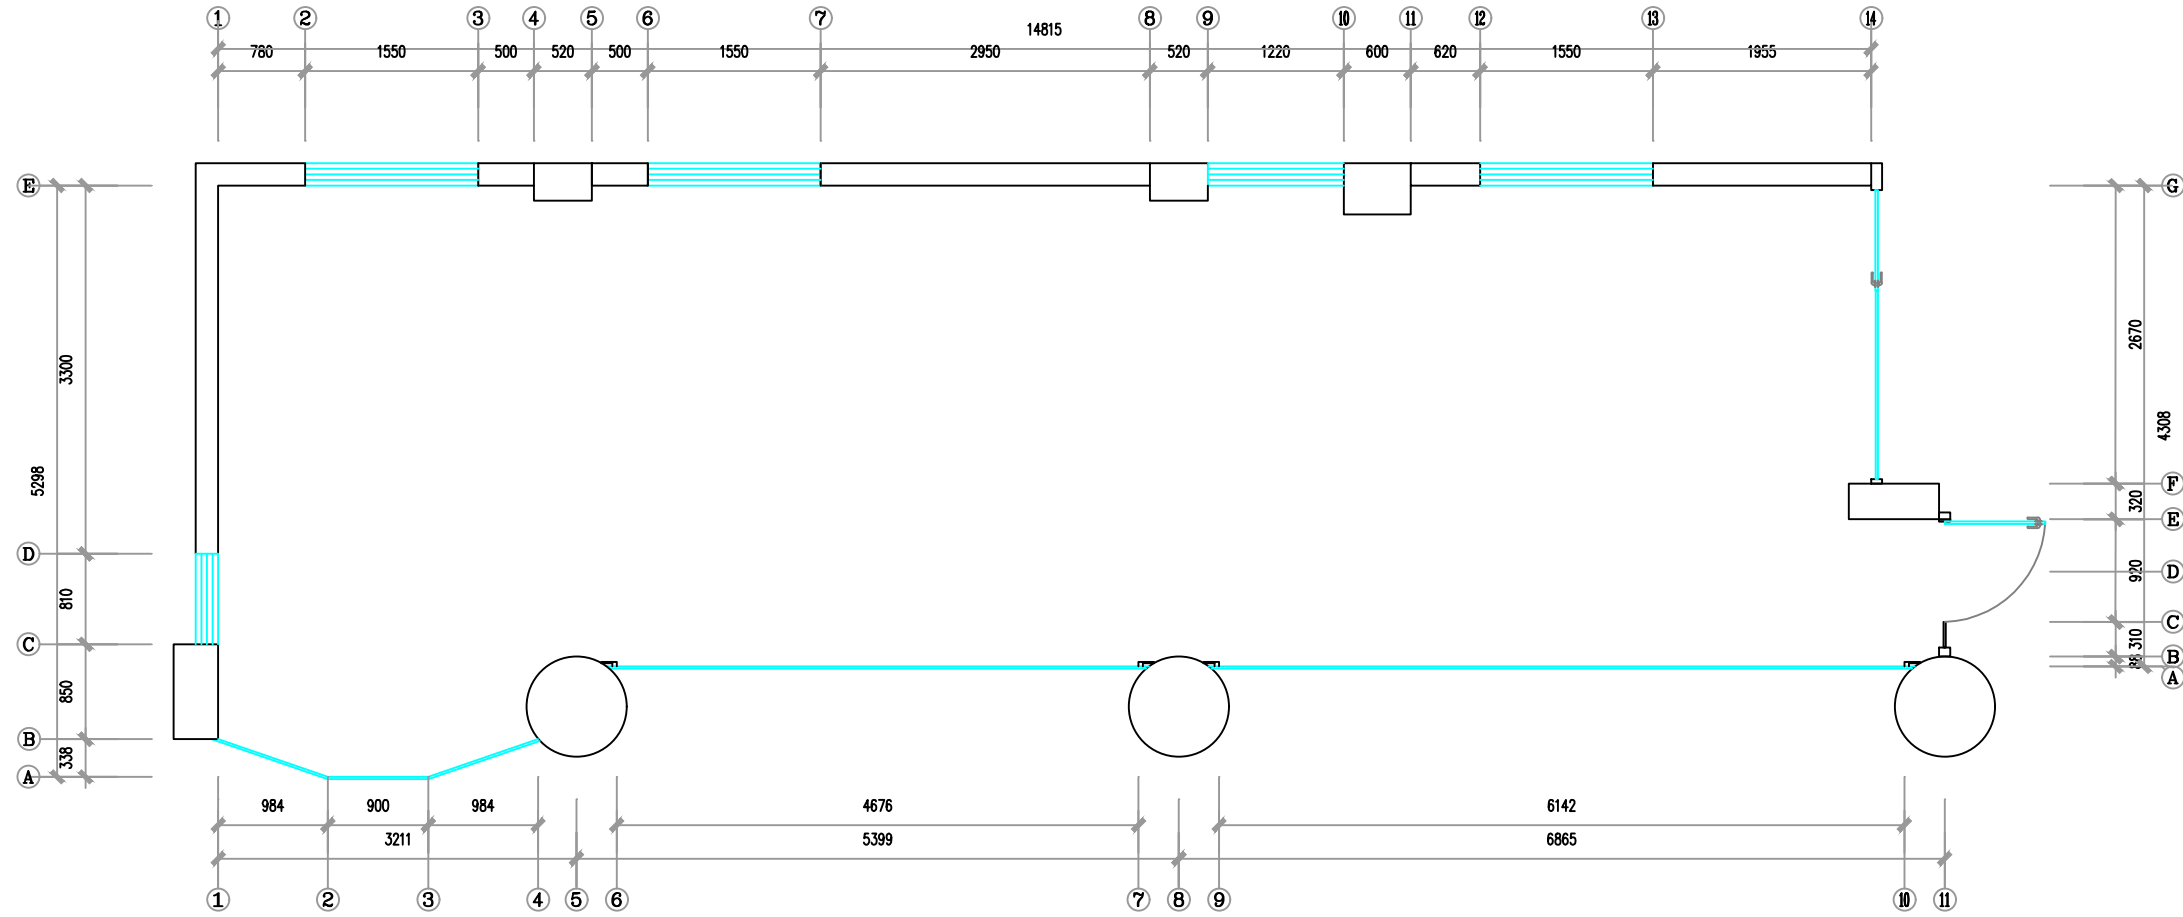

修改说明 REVISION DESCRIPTION

个人执业专用章 SEAL

单位出图专用章 SEAL

**CITC**  
CHINA INFORMATION TECHNOLOGY  
DESIGNING&CONSULTING INSTITUTE CO.,LTD.  
中讯邮电咨询设计院有限公司  
国家资质等级：建筑智能化 通信工程甲级 证书编号：A111005131  
合作设计单位 CO-OPERATED WITH

项目负责人 PROJECT PRINCIPAL

专业负责人 PROJECT PRINCIPAL

审定 APPROVED BY

审核 REVIEWED BY

复核 CHECKED BY

设计 DESIGNED BY

绘图 DRAWN BY


建设单位 CLIENT  
射阳中医院

工程名称 PROJECT  
射阳中医院信息化建设项目

图名 DRAWING TITLE  
模块化机房原始平面图

设计编号 JOB NO.		阶段 STATUS	
比例 SCALE	A3-1:60	专业 DISCIPLINE	
日期 DATE	2024年	图号 DRAWING NO.	

工程名称 CONFIRMED	设计阶段	设计内容	设计日期	设计人	审核人
射阳中医院	拆除	机房拆除			
专业名称	专业	专业	专业	专业	专业
暖通	暖通	暖通	暖通	暖通	暖通

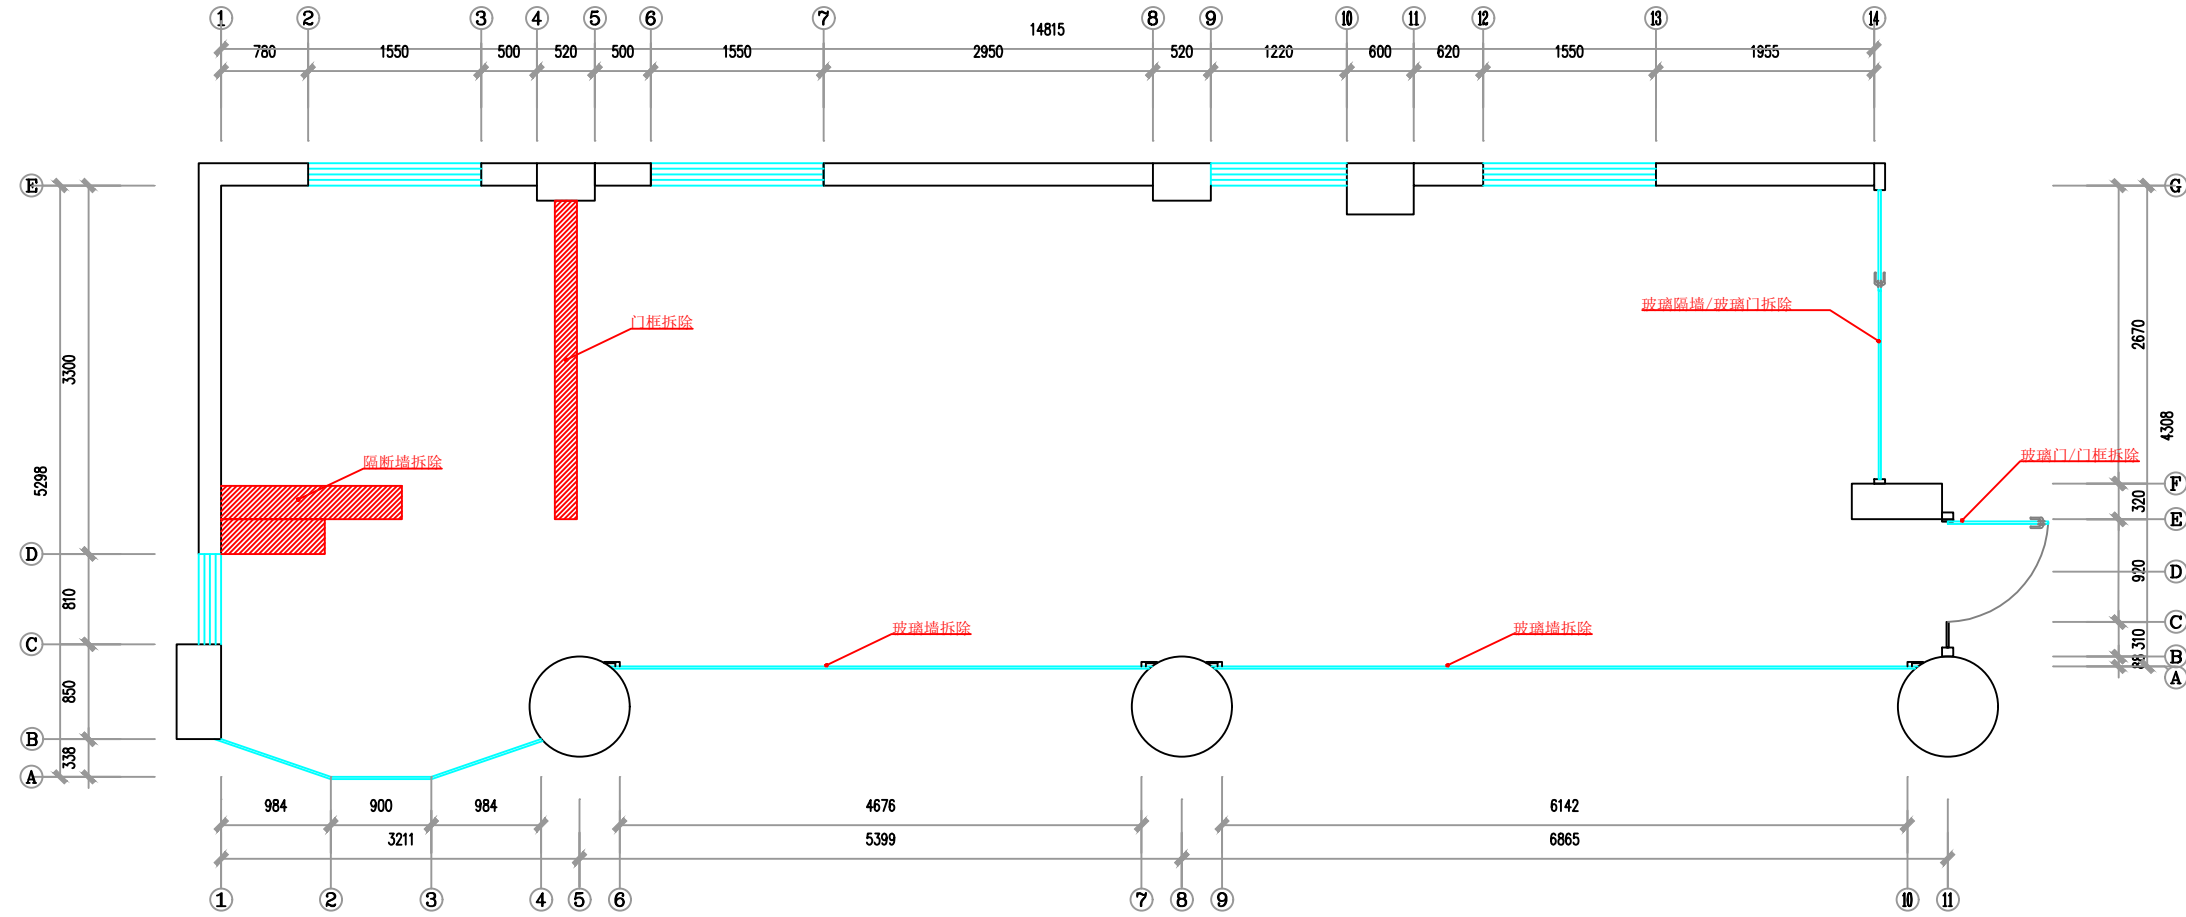

修改说明 REVISION DESCRIPTION

个人执业专用章 SEAL

单位出图专用章 SEAL

**CITC**  
CHINA INFORMATION TECHNOLOGY  
DESIGNING & CONSULTING INSTITUTE CO.,LTD.  
中讯邮电咨询设计院有限公司  
国家资质等级：建筑工程甲级 通信工程甲级 证书编号：A111005131  
合作设计单位 CO-OPERATED WITH

项目负责人 PROJECT PRINCIPAL

专业负责人 PROJECT PRINCIPAL

审定 APPROVED BY

审核 REVIEWED BY

复核 CHECKED BY

设计 DESIGNED BY

绘图 DRAWN BY



建设单位 CLIENT  
射阳中医院

工程名称 PROJECT  
射阳中医院信息化建设项目

图名 DRAWING TITLE  
模块化机房拆除平面示意图(-)

设计编号 JOB NO.	阶段 STATUS
比例 SCALE A3-1:60	专业 DISCIPLINE
日期 DATE 2024年	图号 DRAWING NO.

工程名称 CONFIRMED	设计阶段	设计内容	设计日期	设计人员	审核人员
机房改造	施工图	拆除工程			

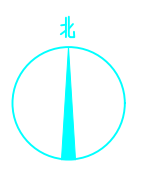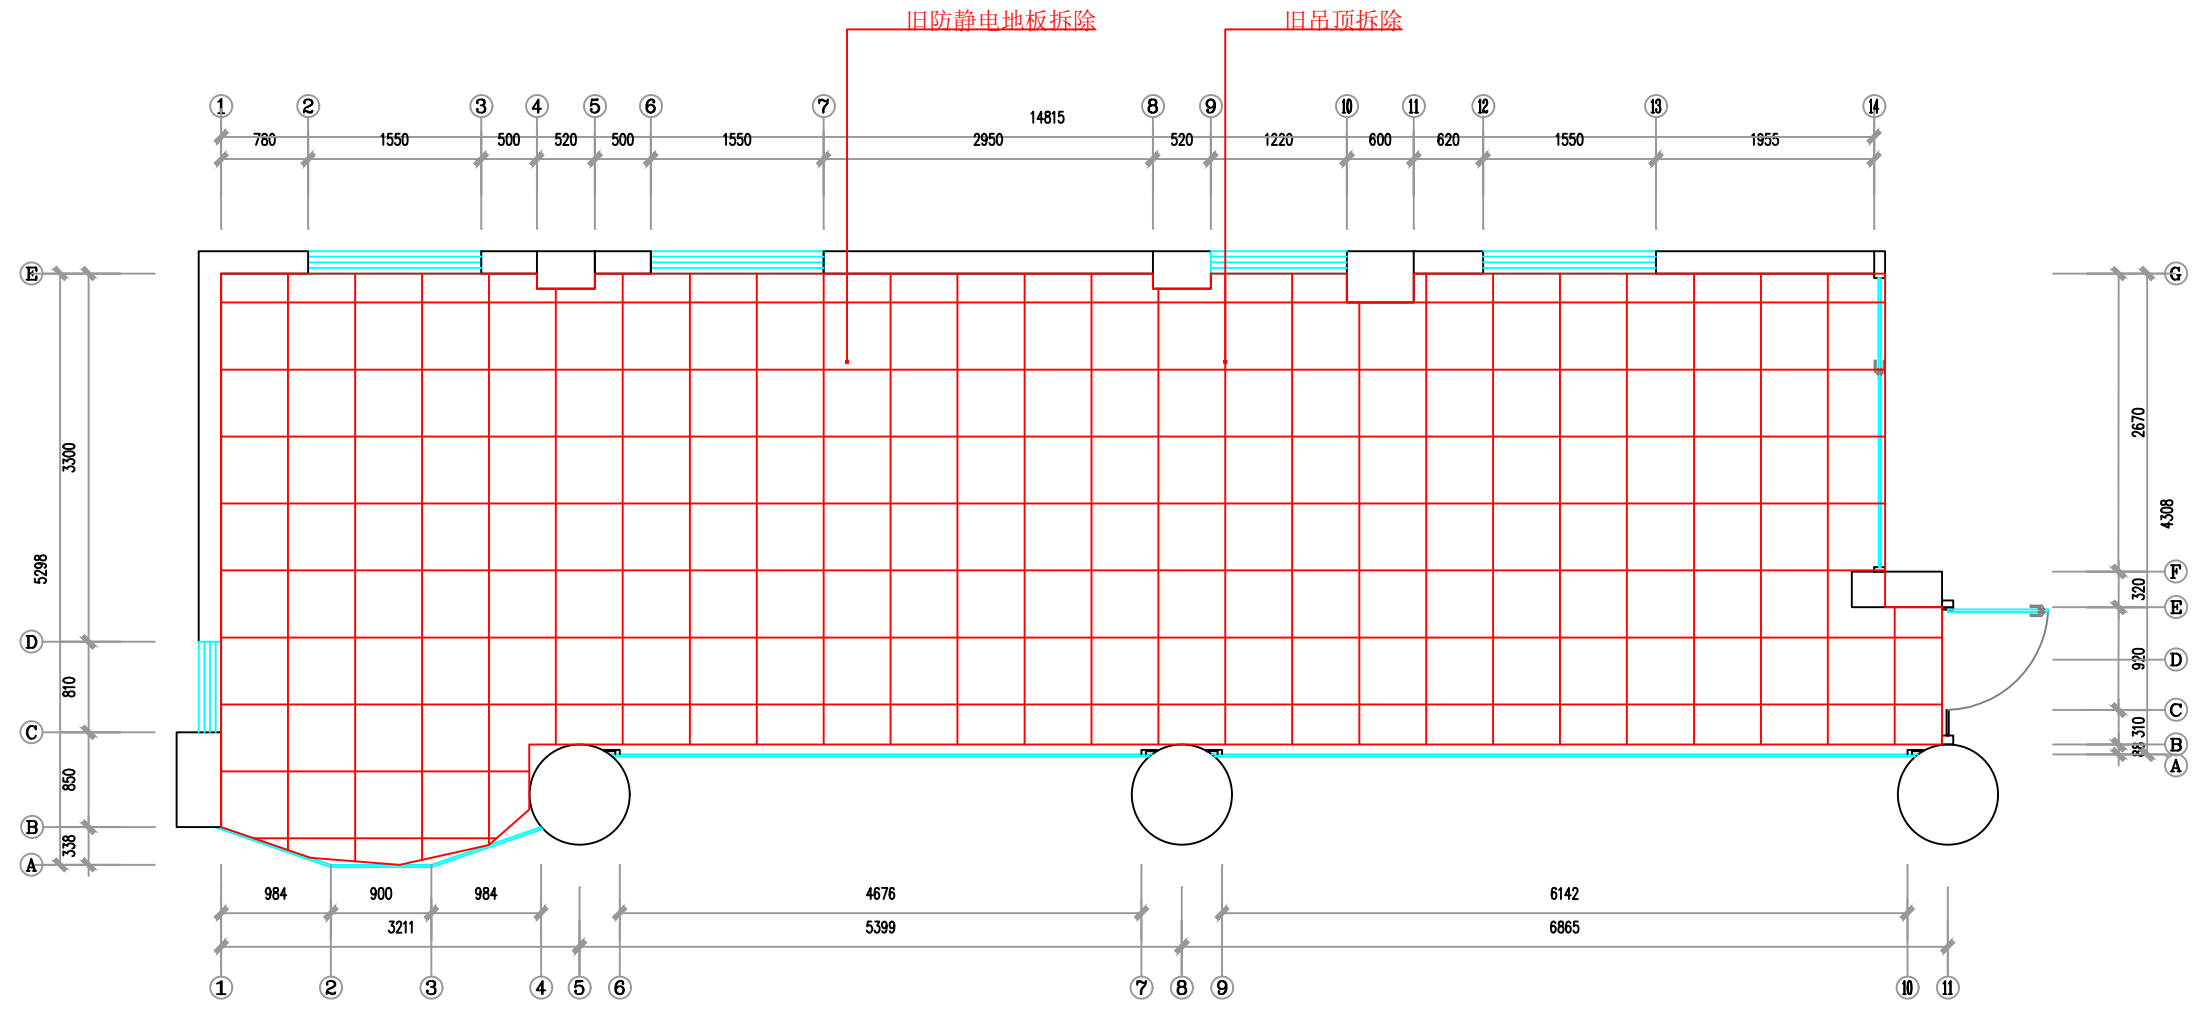

修改说明 REVISION DESCRIPTION

个人执业专用章 SEAL

单位出图专用章 SEAL

**CITC**  
CHINA INFORMATION TECHNOLOGY  
DESIGNING&CONSULTING INSTITUTE CO.,LTD.  
中讯邮电咨询设计院有限公司  
国家资质等级：建筑行业甲级 通信工程甲级 证书编号：A111005131  
合作设计单位 CO-OPERATED WITH

项目负责人 PROJECT PRINCIPAL

专业负责人 PROJECT PRINCIPAL

审定 APPROVED BY

审核 REVIEWED BY

复核 CHECKED BY

设计 DESIGNED BY

绘图 DRAWN BY


建设单位 CLIENT  
射阳中医院

工程名称 PROJECT  
射阳中医院信息化建设项目

图名 DRAWING TITLE  
模块化机房拆除平面示意图(二)


设计编号 JOB NO.	阶段 STATUS
比例 SCALE A3-1:60	专业 DISCIPLINE
日期 DATE 2024年	图号 DRAWING NO.

工程名称	CONFIRMED	暖通工程	暖通工程
建设单位		暖通工程	暖通工程
设计单位		暖通工程	暖通工程
审核人		暖通工程	暖通工程
审核日期		暖通工程	暖通工程

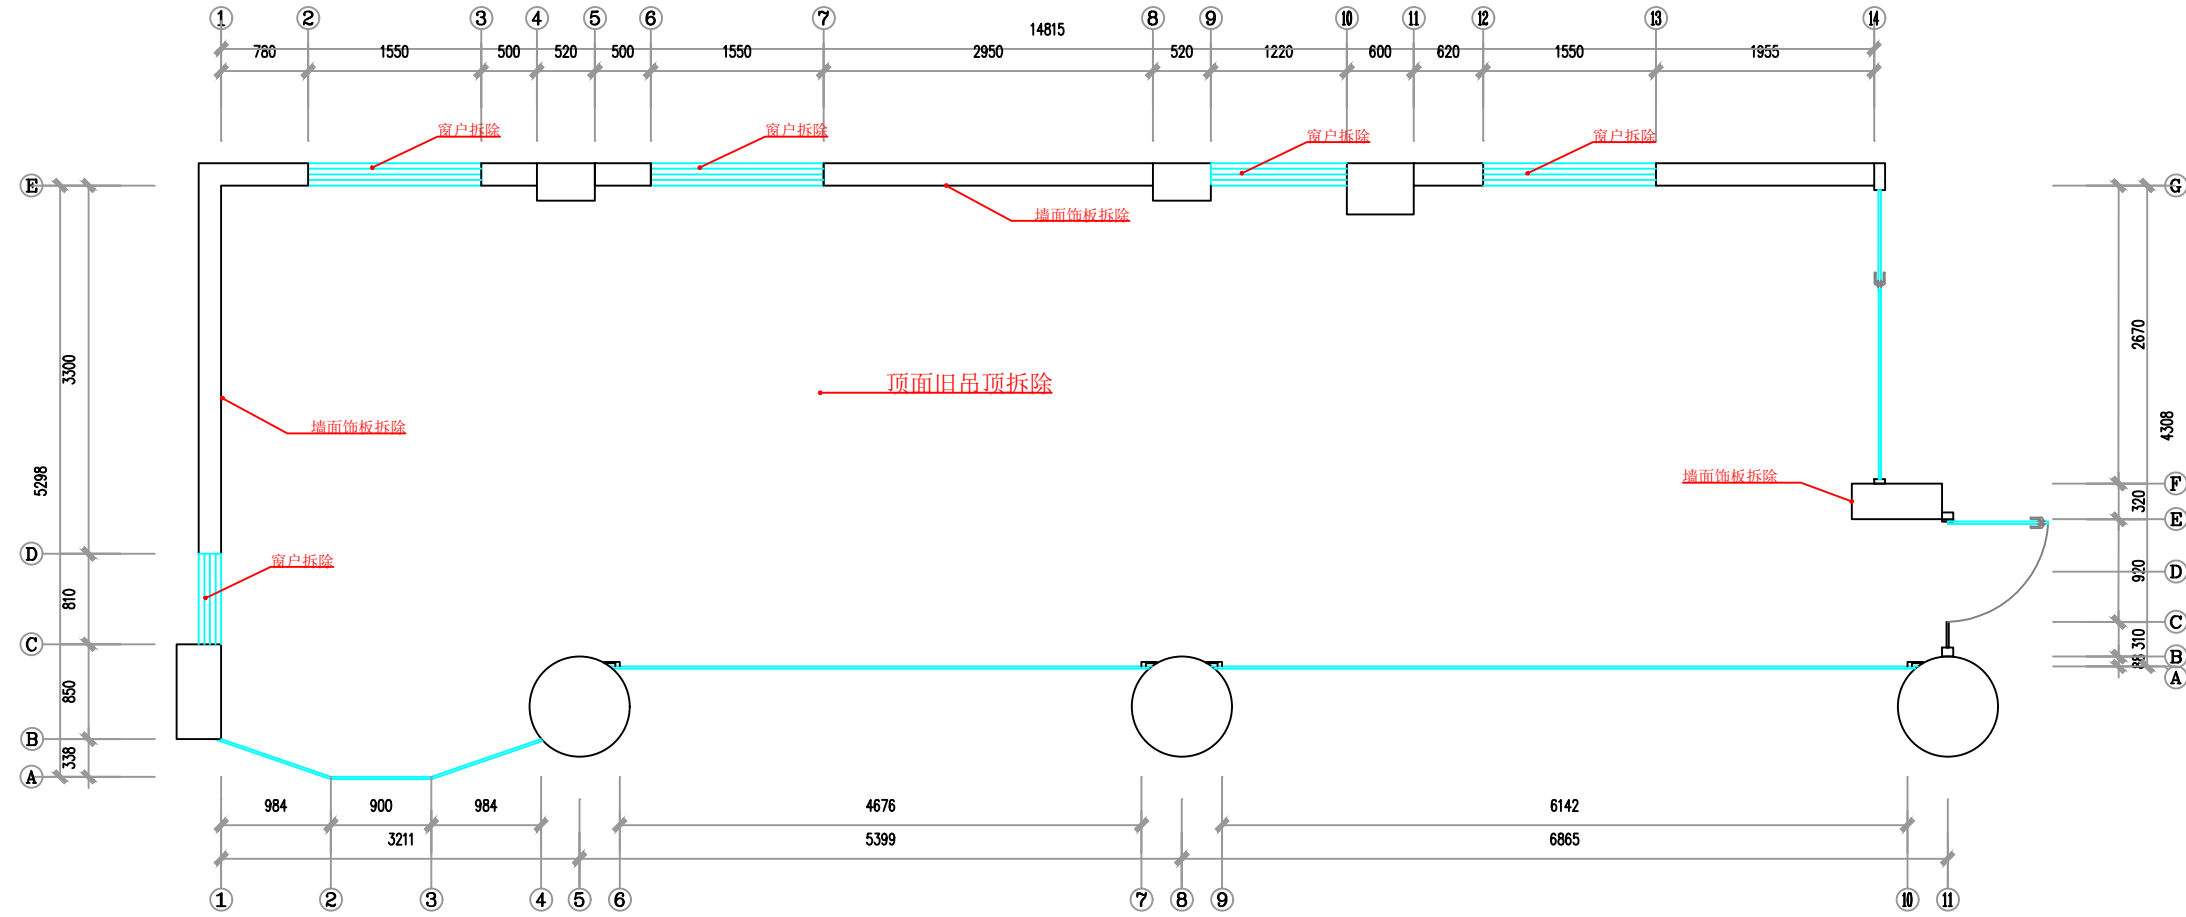


修改说明 REVISION DESCRIPTION	
个人执业专用章 SEAL	
单位出图专用章 SEAL	
 <b>CHINA INFORMATION TECHNOLOGY DESIGNING&amp;CONSULTING INSTITUTE CO.,LTD.</b> <b>中讯邮电咨询设计院有限公司</b> <small>国家资质等级：建筑工程甲级 通信工程甲级 证书编号：A111005131</small> <small>合作设计单位 CO-OPERATED WITH</small>	
项目负责人 PROJECT PRINCIPAL	
专业负责人 PROJECT PRINCIPAL	
审定 APPROVED BY	
审核 REVIEWED BY	
复核 CHECKED BY	
设计 DESIGNED BY	
绘图 DRAWN BY	
建设单位 CLIENT	射阳中医院
工程名称 PROJECT	射阳中医院信息化建设项目
图名 DRAWING TITLE	模块化机房拆除平面示意图(三)
设计编号 JOB NO.	阶段 STATUS
比例 SCALE	A3-1:60 专业 DISCIPLINE
日期 DATE	2024年 图号 DRAWING NO.

工程名称	CONFIRMED
设计阶段	施工图
专业名称	暖通工程
设计日期	2024.08
设计人员	张明
审核人员	李强
批准人员	王德

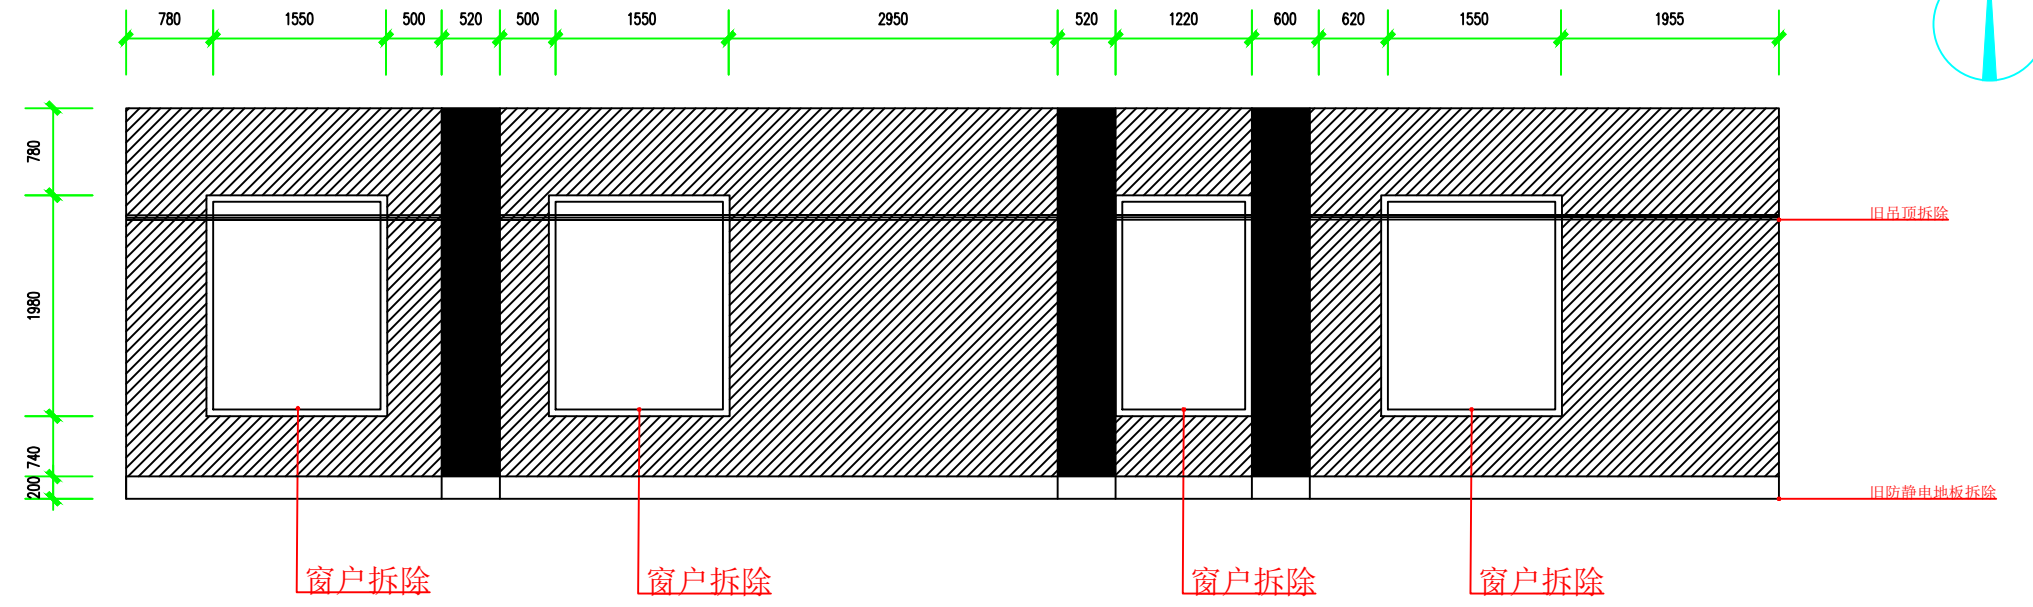

北侧墙面现状立面图

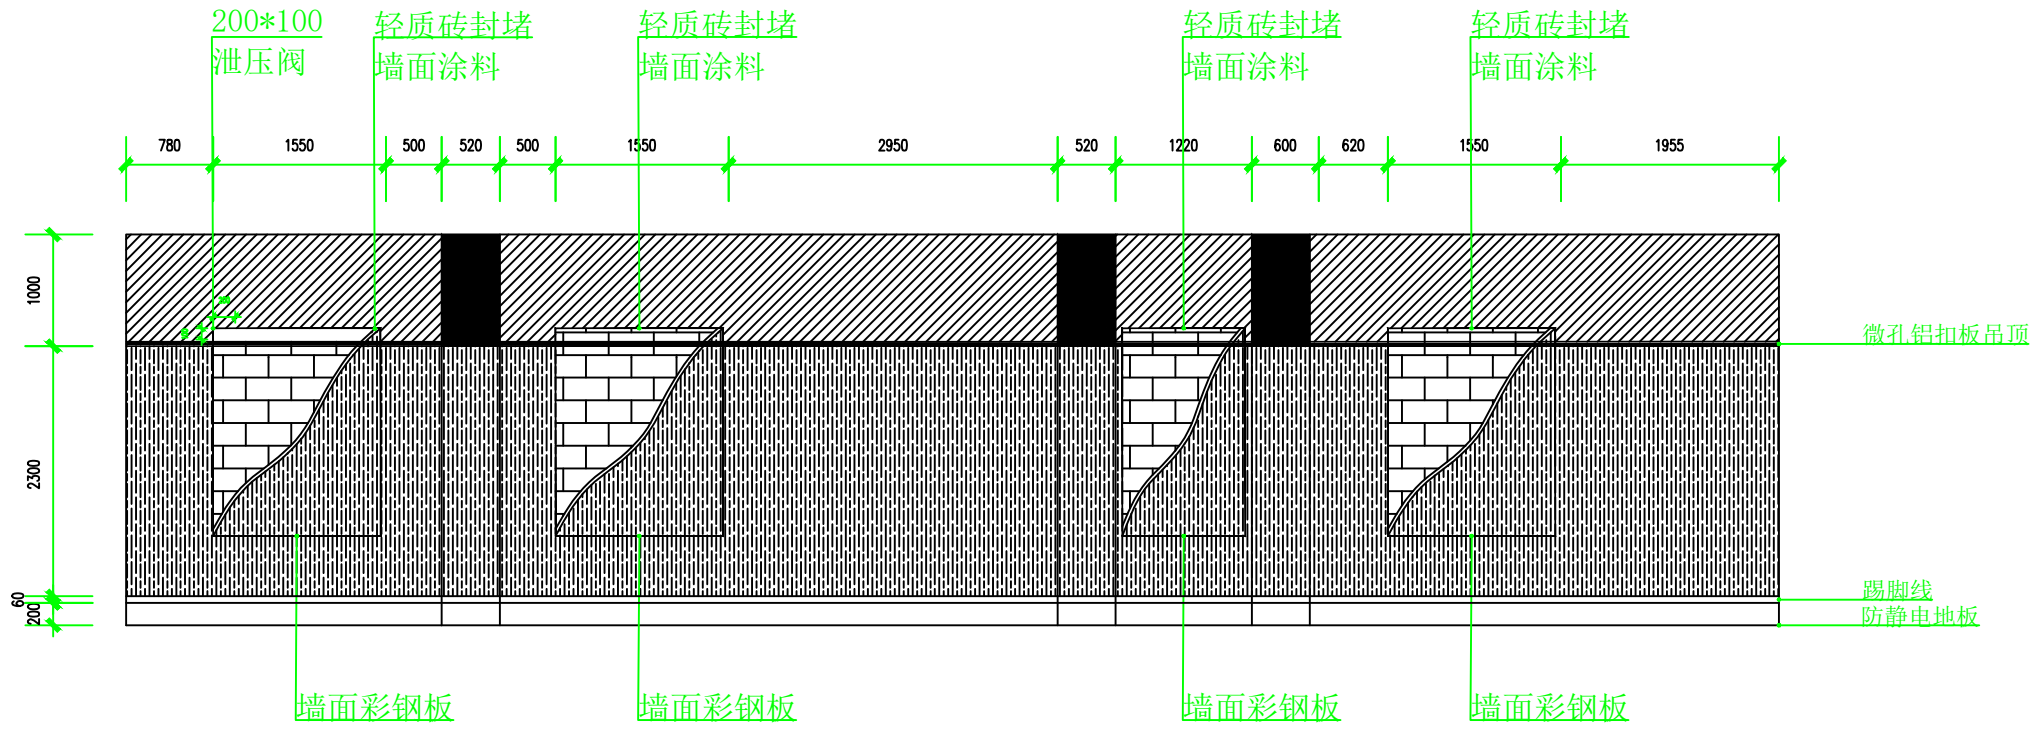

北侧墙面装修立面图

修改说明 REVISION DESCRIPTION

个人执业专用章 SEAL

单位出图专用章 SEAL

**CITC**  
CHINA INFORMATION TECHNOLOGY  
DESIGNING&CONSULTING INSTITUTE CO.,LTD.  
中讯邮电咨询设计院有限公司  
国家资质等级：建筑工程甲级 通信工程甲级 证书编号：A111005131  
合作设计单位 CO-OPERATED WITH

项目负责人 PROJECT PRINCIPAL

专业负责人 PROJECT PRINCIPAL

审定 APPROVED BY

审核 REVIEWED BY

复核 CHECKED BY

设计 DESIGNED BY

绘图 DRAWN BY


建设单位 CLIENT 射阳中医院

工程名称 PROJECT 射阳中医院信息化建设项目


图名 DRAWING TITLE 北侧墙面立面图

设计编号 JOB NO.	阶段 STATUS
比例 SCALE A3-1:60	专业 DISCIPLINE
日期 DATE 2024年	图号 DRAWING NO.

工程名称 CONFIRMED	设计阶段	专业
设计内容	暖通工程	暖通工程
设计日期	暖通工程	暖通工程
设计人	暖通工程	暖通工程
审核人	暖通工程	暖通工程

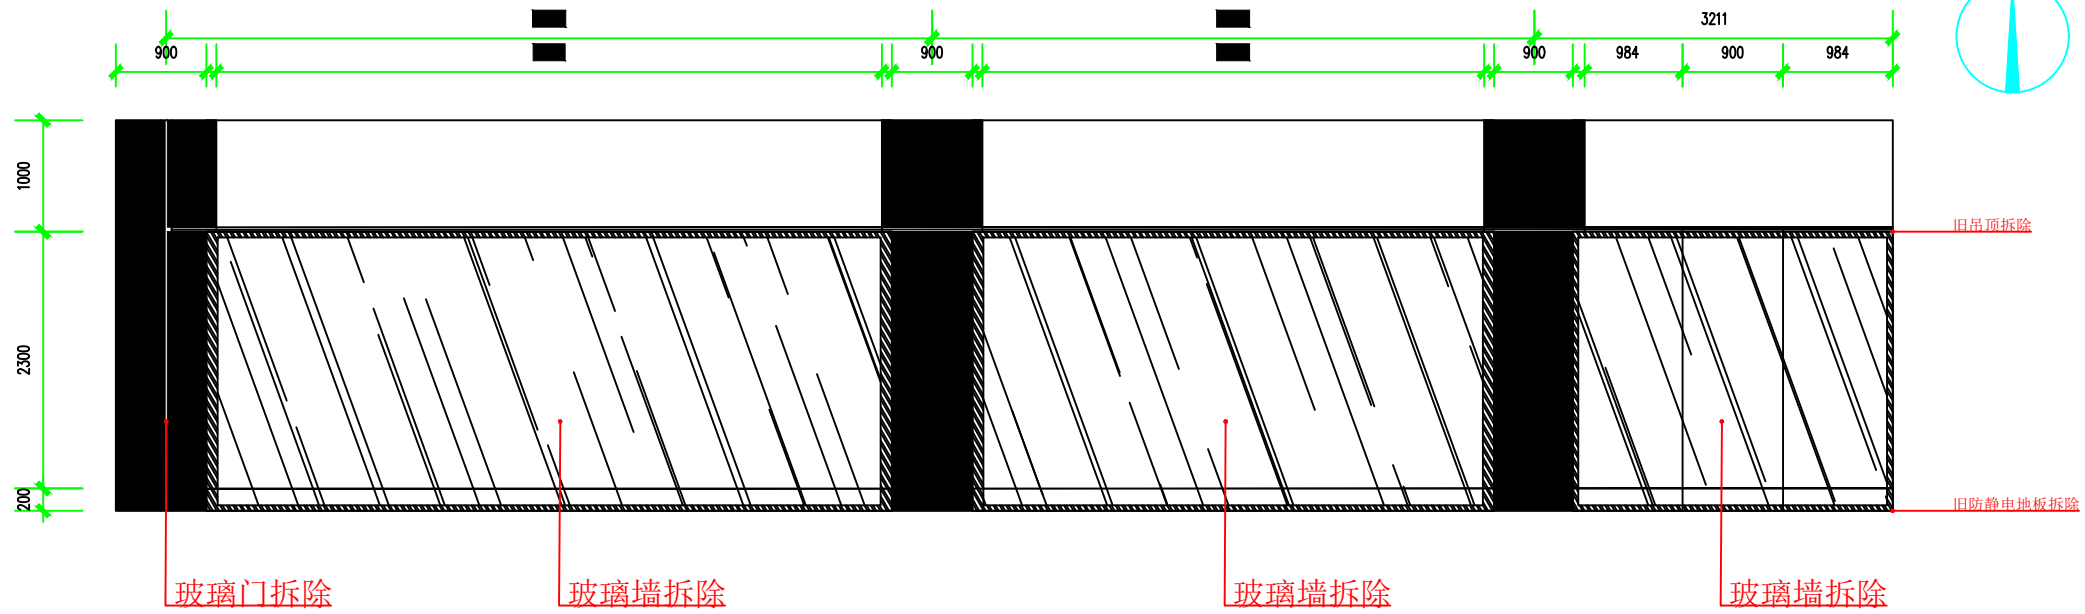


南側墙面现状立面图

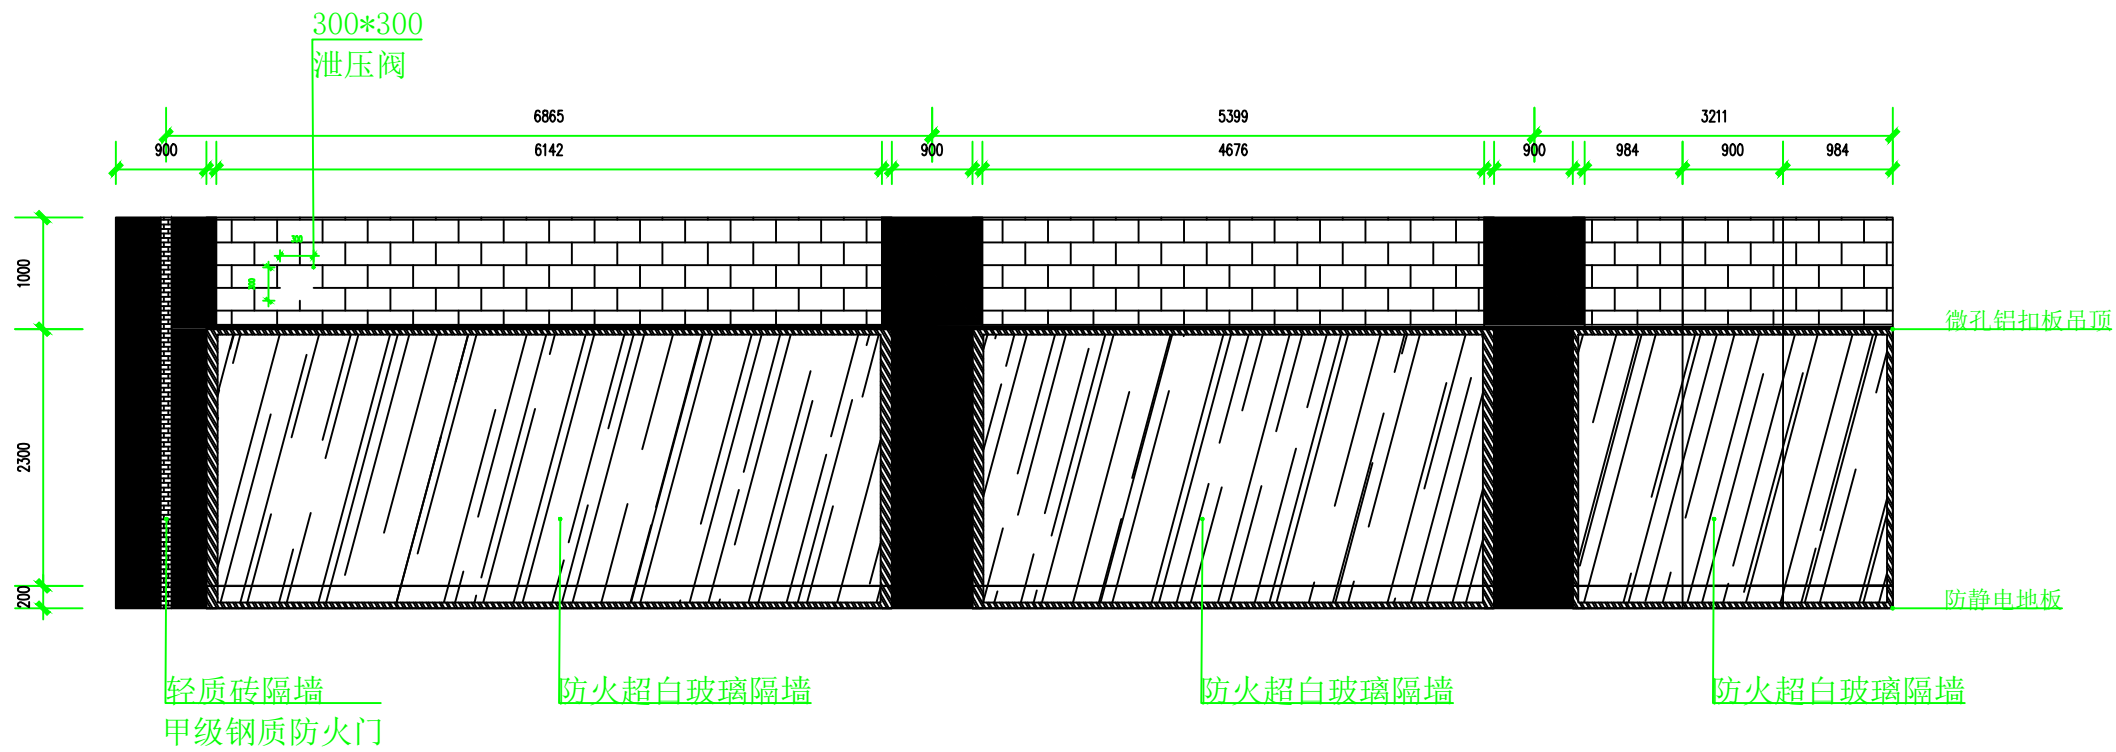


南側墙面装修立面图

修改说明 REVISION DESCRIPTION	
个人执业专用章 SEAL	
单位出图专用章 SEAL	
 <b>CHINA INFORMATION TECHNOLOGY DESIGNING&amp;CONSULTING INSTITUTE CO.,LTD.</b> <b>中讯邮电咨询设计院有限公司</b> <small>国家资质等级：建筑工程甲级 通信工程甲级 证书编号：A111005131</small> <small>合作设计单位 CO-OPERATED WITH</small>	
项目负责人 PROJECT PRINCIPAL	
专业负责人 PROJECT PRINCIPAL	
审定 APPROVED BY	
审核 REVIEWED BY	
复核 CHECKED BY	
设计 DESIGNED BY	
绘图 DRAWN BY	
建设单位 CLIENT	射阳中医院
工程名称 PROJECT	射阳中医院信息化建设项目
图名 DRAWING TITLE	南側墙面立面图
设计编号 JOB NO.	阶段 STATUS
比例 SCALE	A3-1:60 专业 DISCIPLINE
日期 DATE	2024年 图号 DRAWING NO.


工程名称 CONFIRMED	专业名称 暖通工程	设计阶段 施工图	设计日期 2024.08
设计单位 CITC	项目负责人 张某某	审核人 李某某	校对 王某某

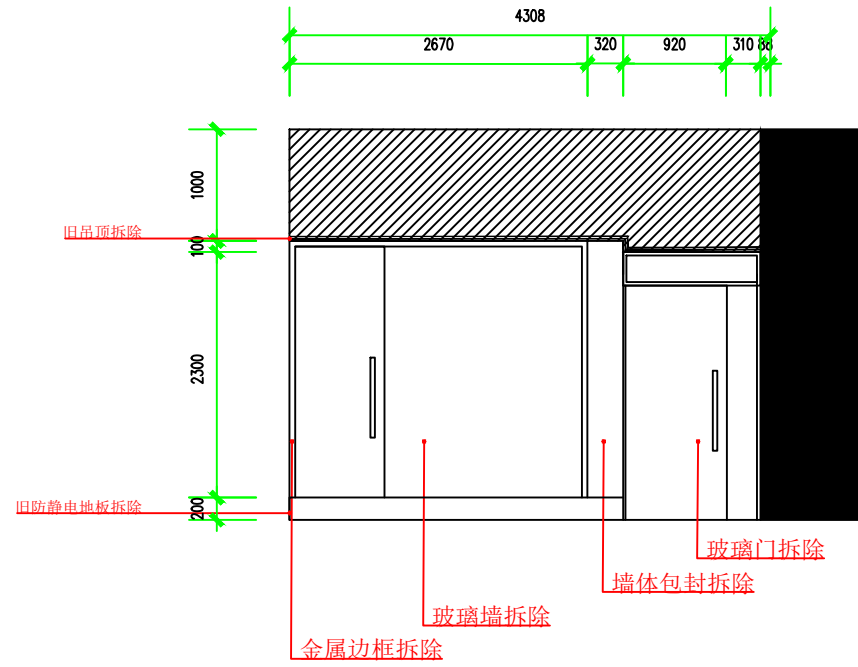


西側墙面现状立面图

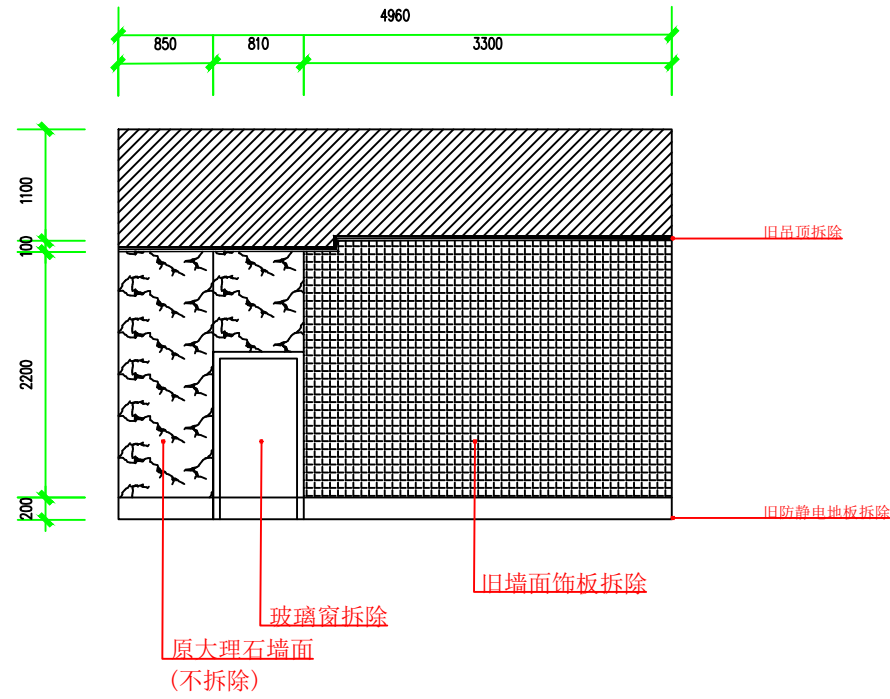


东侧墙面现状立面图

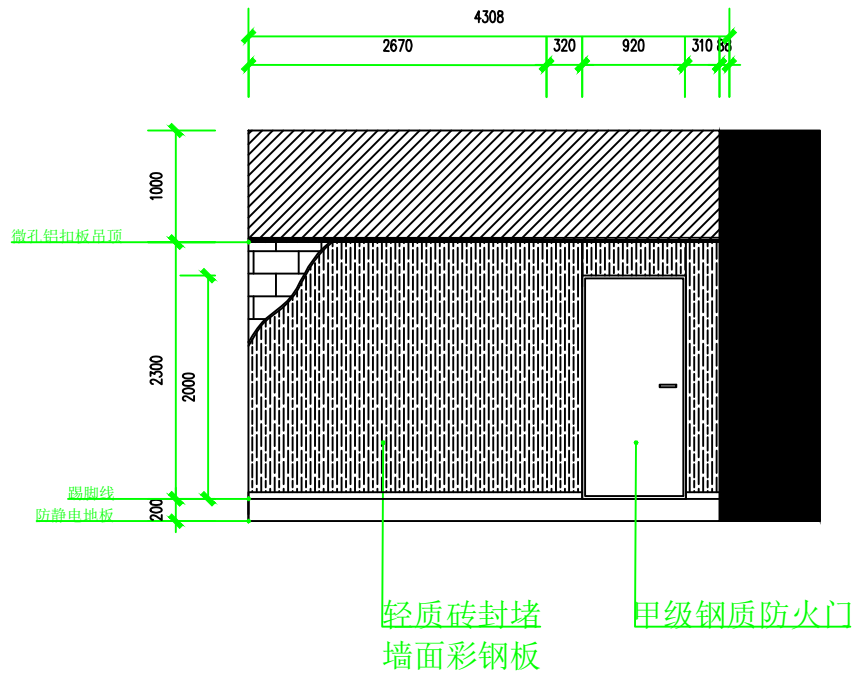

西側墙面装修立面图

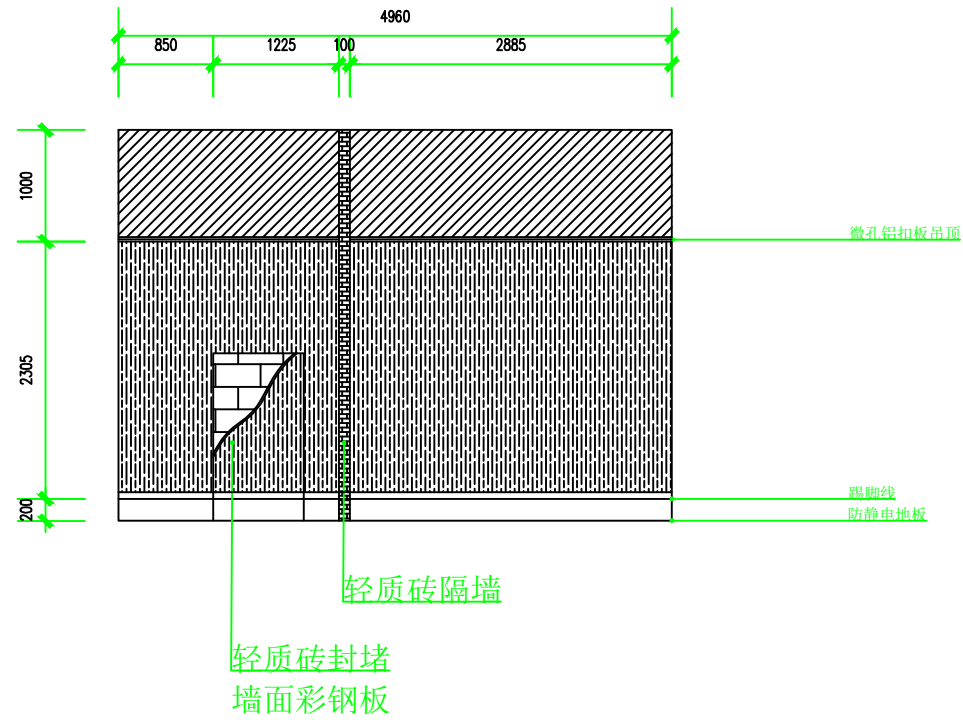


东侧墙面装修立面图

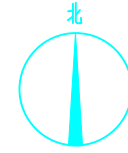


修改说明 REVISION DESCRIPTION	
个人执业专用章盖章 SEAL	
单位出图专用章盖章 SEAL	
 <b>CHINA INFORMATION TECHNOLOGY DESIGNING&amp;CONSULTING INSTITUTE CO.,LTD.</b> <b>中讯邮电咨询设计院有限公司</b> <small>国家资质等级：建筑工程甲级 通信工程甲级 证书编号：A111005131</small> <small>合作设计单位 CO-OPERATED WITH</small>	
项目负责人 PROJECT PRINCIPAL	
专业负责人 PROJECT PRINCIPAL	
审定 APPROVED BY	
审核 REVIEWED BY	
复核 CHECKED BY	
设计 DESIGNED BY	
绘图 DRAWN BY	
建设单位 CLIENT	射阳中医院
工程名称 PROJECT	射阳中医院信息化建设项目
图名 DRAWING TITLE	东/西側墙面立面图
设计编号 JOB NO.	阶段 STATUS
比例 SCALE	A3-1:60 专业 DISCIPLINE
日期 DATE	2024年 图号 DRAWING NO.

工程名称	CONFIRMED	暖通工程	暖通工程
专业名称	暖通工程	暖通工程	暖通工程
设计阶段	暖通工程	暖通工程	暖通工程
设计日期	暖通工程	暖通工程	暖通工程

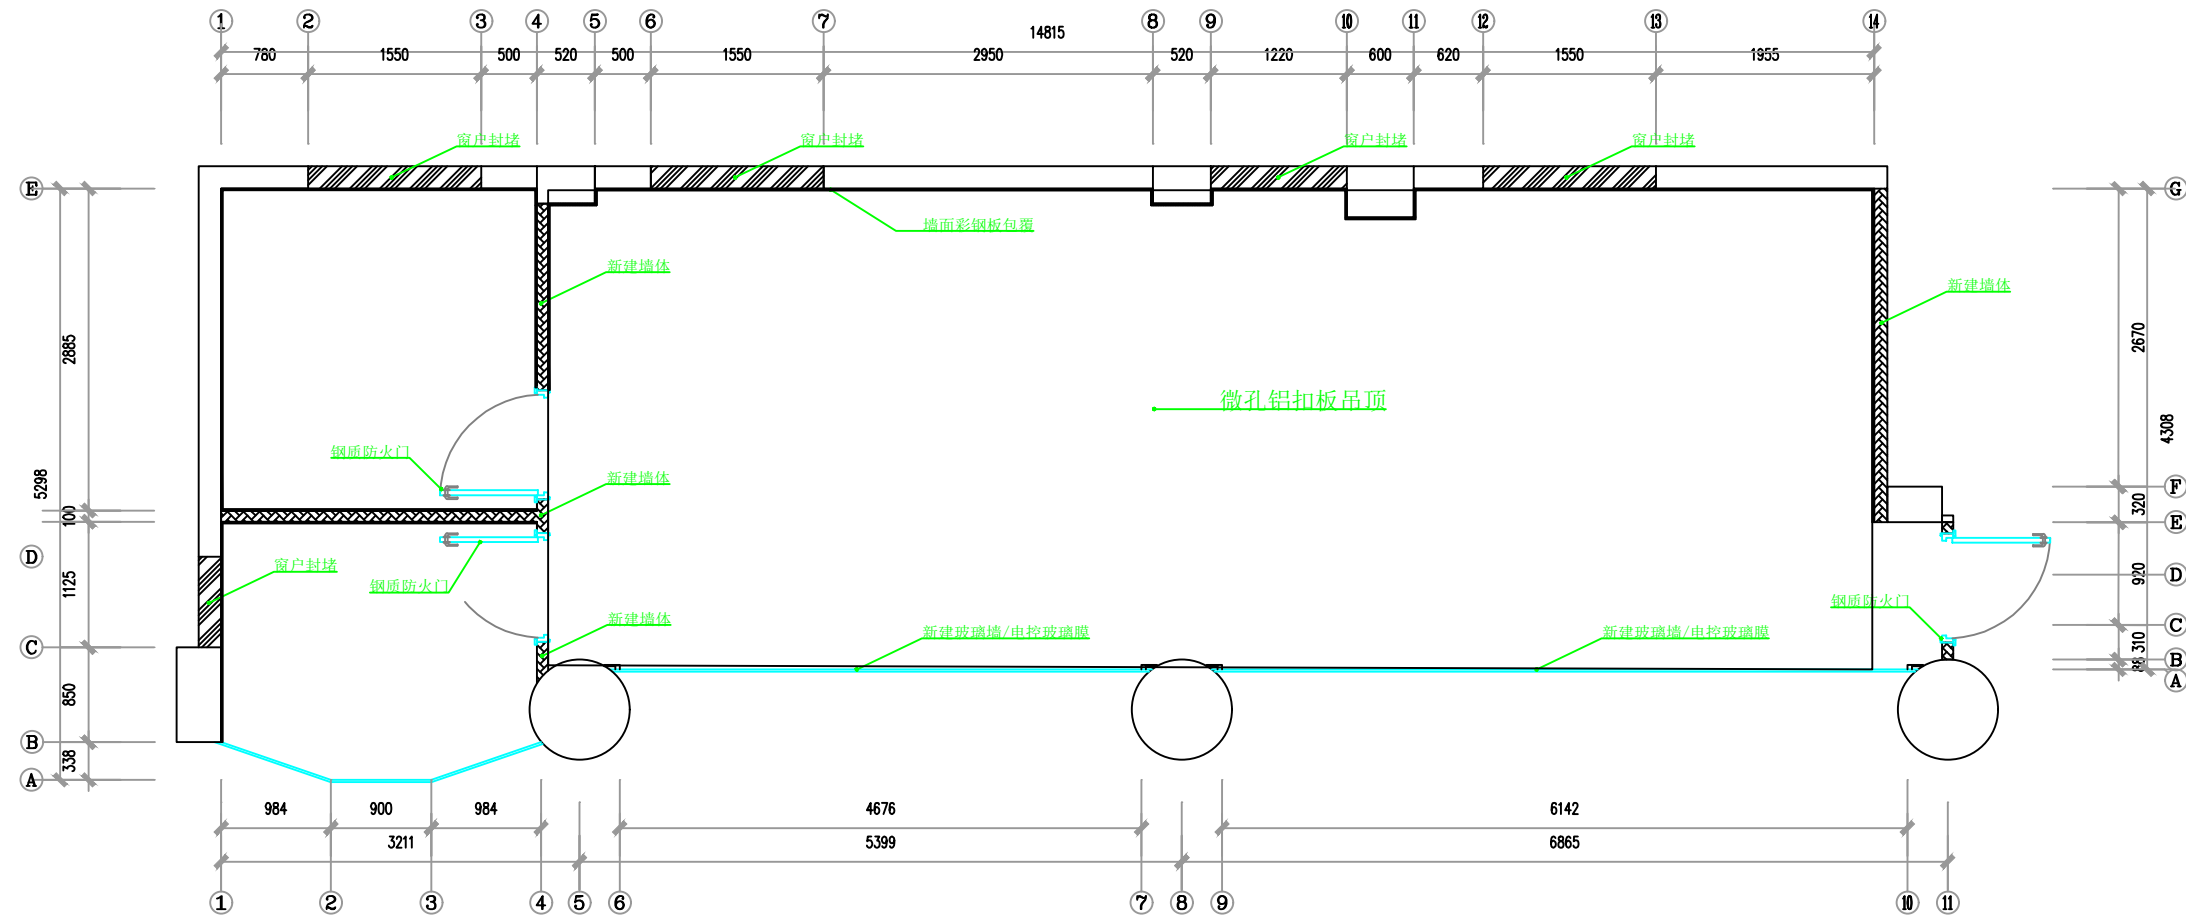

修改说明 REVISION DESCRIPTION	
个人执业专用章盖章 SEAL	
单位出图专用章盖章 SEAL	
 <b>CHINA INFORMATION TECHNOLOGY DESIGNING&amp;CONSULTING INSTITUTE CO.,LTD.</b> <b>中讯邮电咨询设计院有限公司</b> <small>国家资质等级：建筑工程甲级 通信工程甲级 证书编号：A111005131</small> <small>合作设计单位 CO-OPERATED WITH</small>	
项目负责人 PROJECT PRINCIPAL	
专业负责人 PROJECT PRINCIPAL	
审定 APPROVED BY	
审核 REVIEWED BY	
复核 CHECKED BY	
设计 DESIGNED BY	
绘图 DRAWN BY	
建设单位 CLIENT	射阳中医院
工程名称 PROJECT	射阳中医院信息化建设项目
图名 DRAWING TITLE	模块化机房装修平面示意图
设计编号 JOB NO.	阶段 STATUS
比例 SCALE	A3-1:60 专业 DISCIPLINE
日期 DATE	2024年 图号 DRAWING NO.

工程名称 CONFIRMED	暖通工程	给排水工程	电气工程	弱电工程	其他工程
暖通工程	给排水工程	电气工程	弱电工程	其他工程	

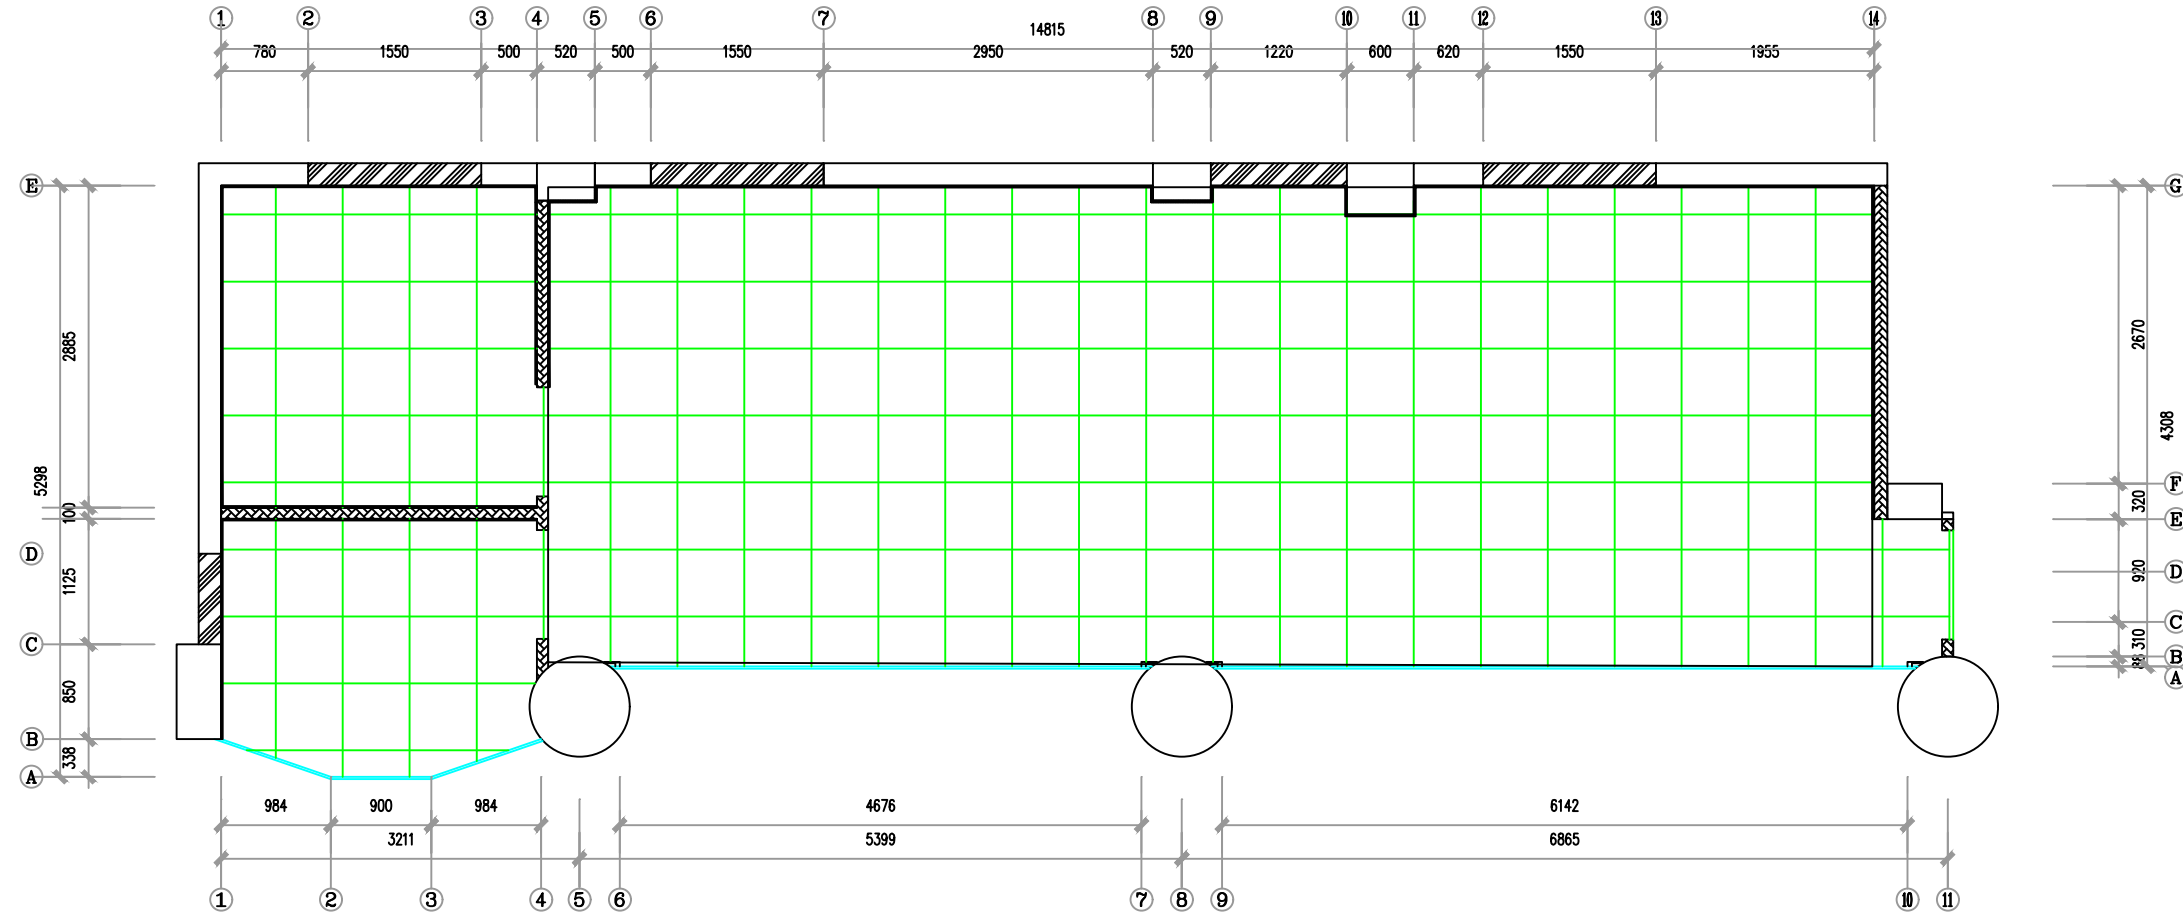

修改说明 REVISION DESCRIPTION

个人执业专用章 SEAL

单位出图专用章 SEAL

**CITC**  
CHINA INFORMATION TECHNOLOGY  
DESIGNING&CONSULTING INSTITUTE CO.,LTD.  
中讯邮电咨询设计院有限公司  
国家资质等级：建筑工程甲级 通信工程甲级 证书编号：A111005131  
合作设计单位 CO-OPERATED WITH

项目负责人 PROJECT PRINCIPAL

专业负责人 PROJECT PRINCIPAL

审定 APPROVED BY

审核 REVIEWED BY

复核 CHECKED BY

设计 DESIGNED BY

绘图 DRAWN BY



建设单位 CLIENT  
射阳中医院

工程名称 PROJECT  
射阳中医院信息化建设项目


图名 DRAWING TITLE  
防静电地板平面示意图

设计编号 JOB NO.	阶段 STATUS
比例 SCALE A3-1:60	专业 DISCIPLINE
日期 DATE 2024年	图号 DRAWING NO.


工程名称 CONFIRMED	设计阶段	设计内容	设计日期	设计地点
设计人	审核人	校对	制图	绘图
设计专业	设计内容	设计日期	设计地点	设计人
设计专业	设计内容	设计日期	设计地点	设计人

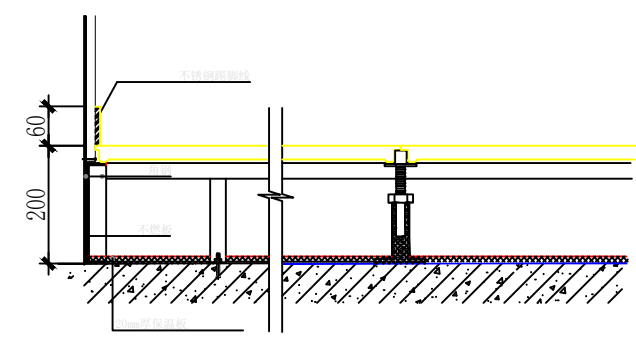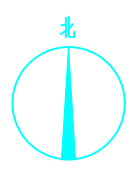


地面铺设剖面图

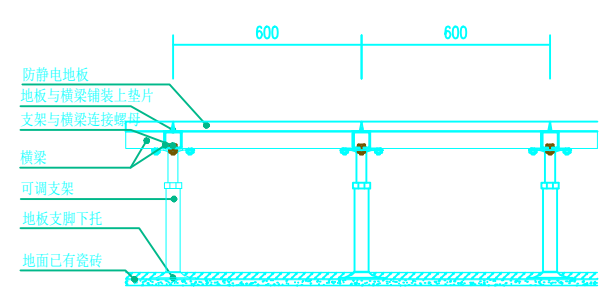

防静电地板铺装立面图

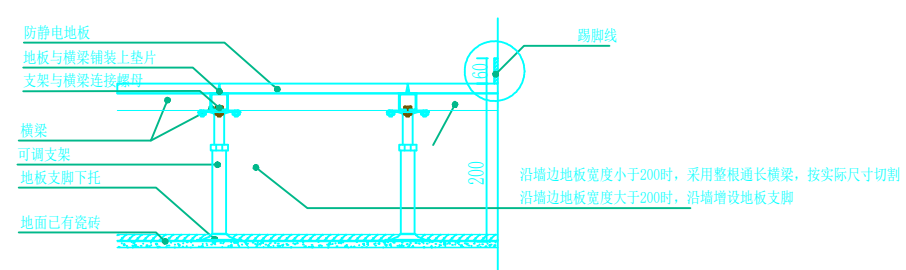

防静电地板沿墙支撑立面图

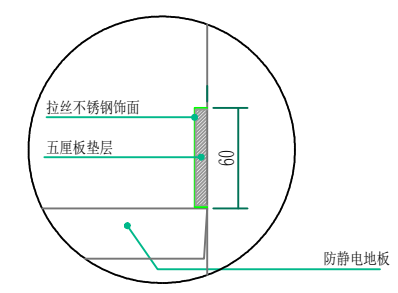

踢脚线做法大样图



修改说明 REVISION DESCRIPTION	
个人执业专用章 SEAL	
单位出图专用章 SEAL	
 <b>CHINA INFORMATION TECHNOLOGY DESIGNING&amp;CONSULTING INSTITUTE CO.,LTD.</b> <b>中讯邮电咨询设计院有限公司</b> <small>国家资质等级：建筑工程甲级 通信工程甲级 证书编号：A111005131</small> <small>合作设计单位 CO-OPERATED WITH</small>	
项目负责人 PROJECT PRINCIPAL	
专业负责人 PROJECT PRINCIPAL	
审定 APPROVED BY	
审核 REVIEWED BY	
复核 CHECKED BY	
设计 DESIGNED BY	
绘图 DRAWN BY	
建设单位 CLIENT	射阳中医院
工程名称 PROJECT	射阳中医院信息化建设项目
图名 DRAWING TITLE	防静电地板大样图(一)
设计编号 JOB NO.	阶段 STATUS
比例 SCALE	A3-1:60 专业 DISCIPLINE
日期 DATE	2024年 图号 DRAWING NO.






工程名称	CONFIRMED
设计阶段	竣工图
专业	弱电工程
审核	合格
日期	

设计编号	阶段
比例	专业
日期	图号
DATE	DRAWING NO.

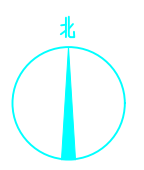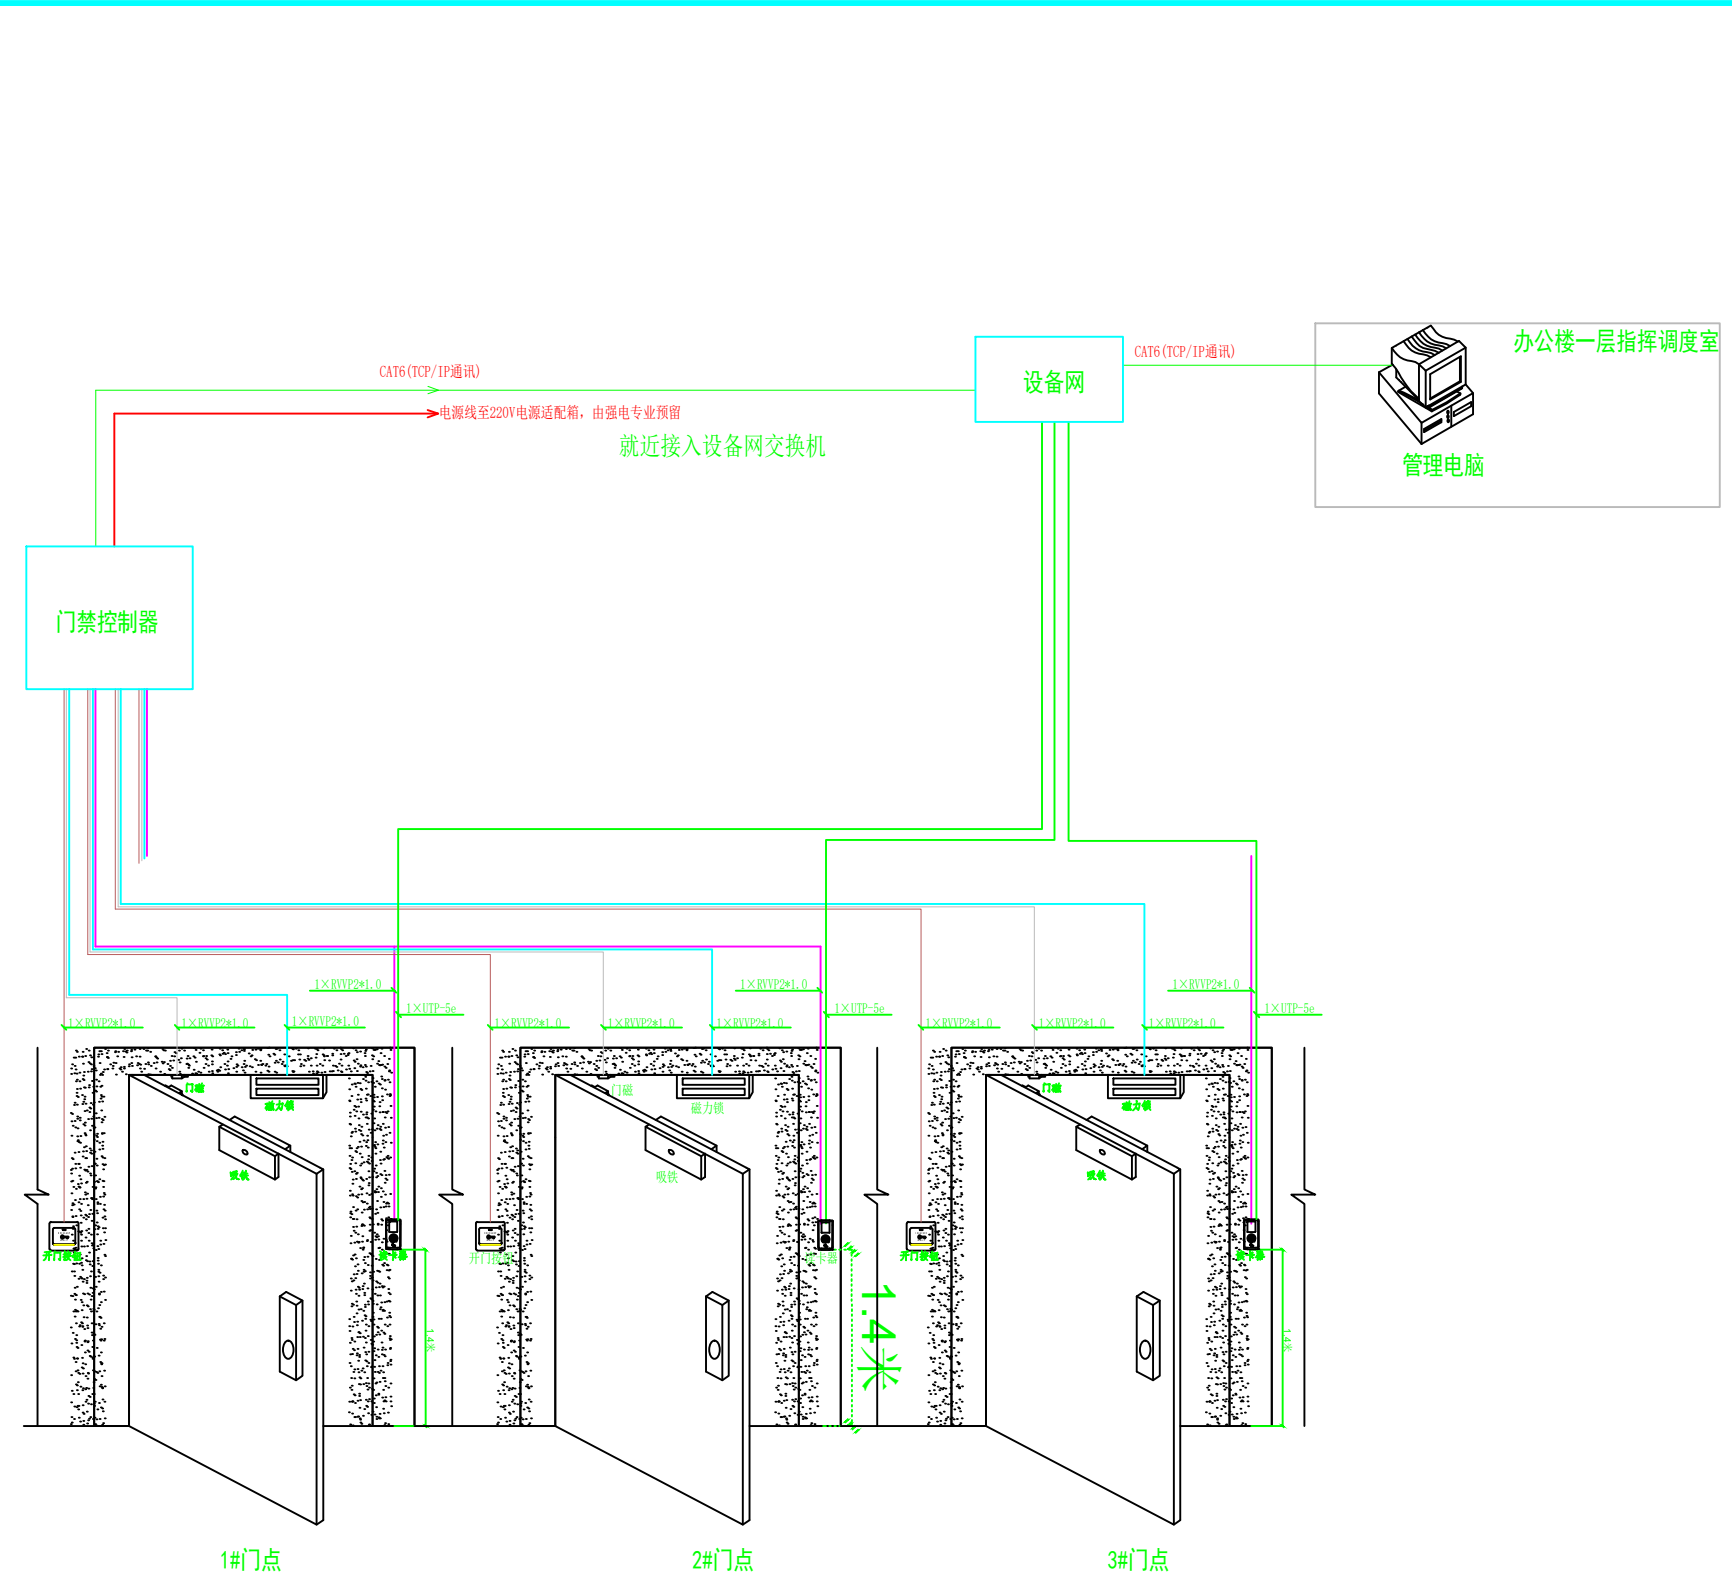

修改说明 REVISION DESCRIPTION	
个人执业专用章盖章 SEAL	
单位出图专用章盖章 SEAL	
 <b>CHINA INFORMATION TECHNOLOGY DESIGNING&amp;CONSULTING INSTITUTE CO.,LTD.</b> <b>中讯邮电咨询设计院有限公司</b> <small>国家资质等级：建筑智能化 通信智能化 证书编号：A111005131</small> <small>合作设计单位 CO-OPERATED WITH</small>	
项目负责人 PROJECT PRINCIPAL	
专业负责人 PROJECT PRINCIPAL	
审定 APPROVED BY	
审核 REVIEWED BY	
复核 CHECKED BY	
设计 DESIGNED BY	
绘图 DRAWN BY	
建设单位 CLIENT	射阳中医院
工程名称 PROJECT	射阳中医院信息化建设项目
图名 DRAWING TITLE	门禁大样图
设计编号 JOB NO.	阶段 STATUS
比例 SCALE	A3-1:60 专业 DISCIPLINE
日期 DATE	2024年 图号 DRAWING NO.

工程名称 CONFIRMED	设计阶段	设计内容	设计日期	设计人员
射阳中医院	初步设计	机房设备	2024.08	张明
建设单位	审核	审核内容	审核日期	审核人员
射阳中医院	张明	机房设备	2024.08	张明

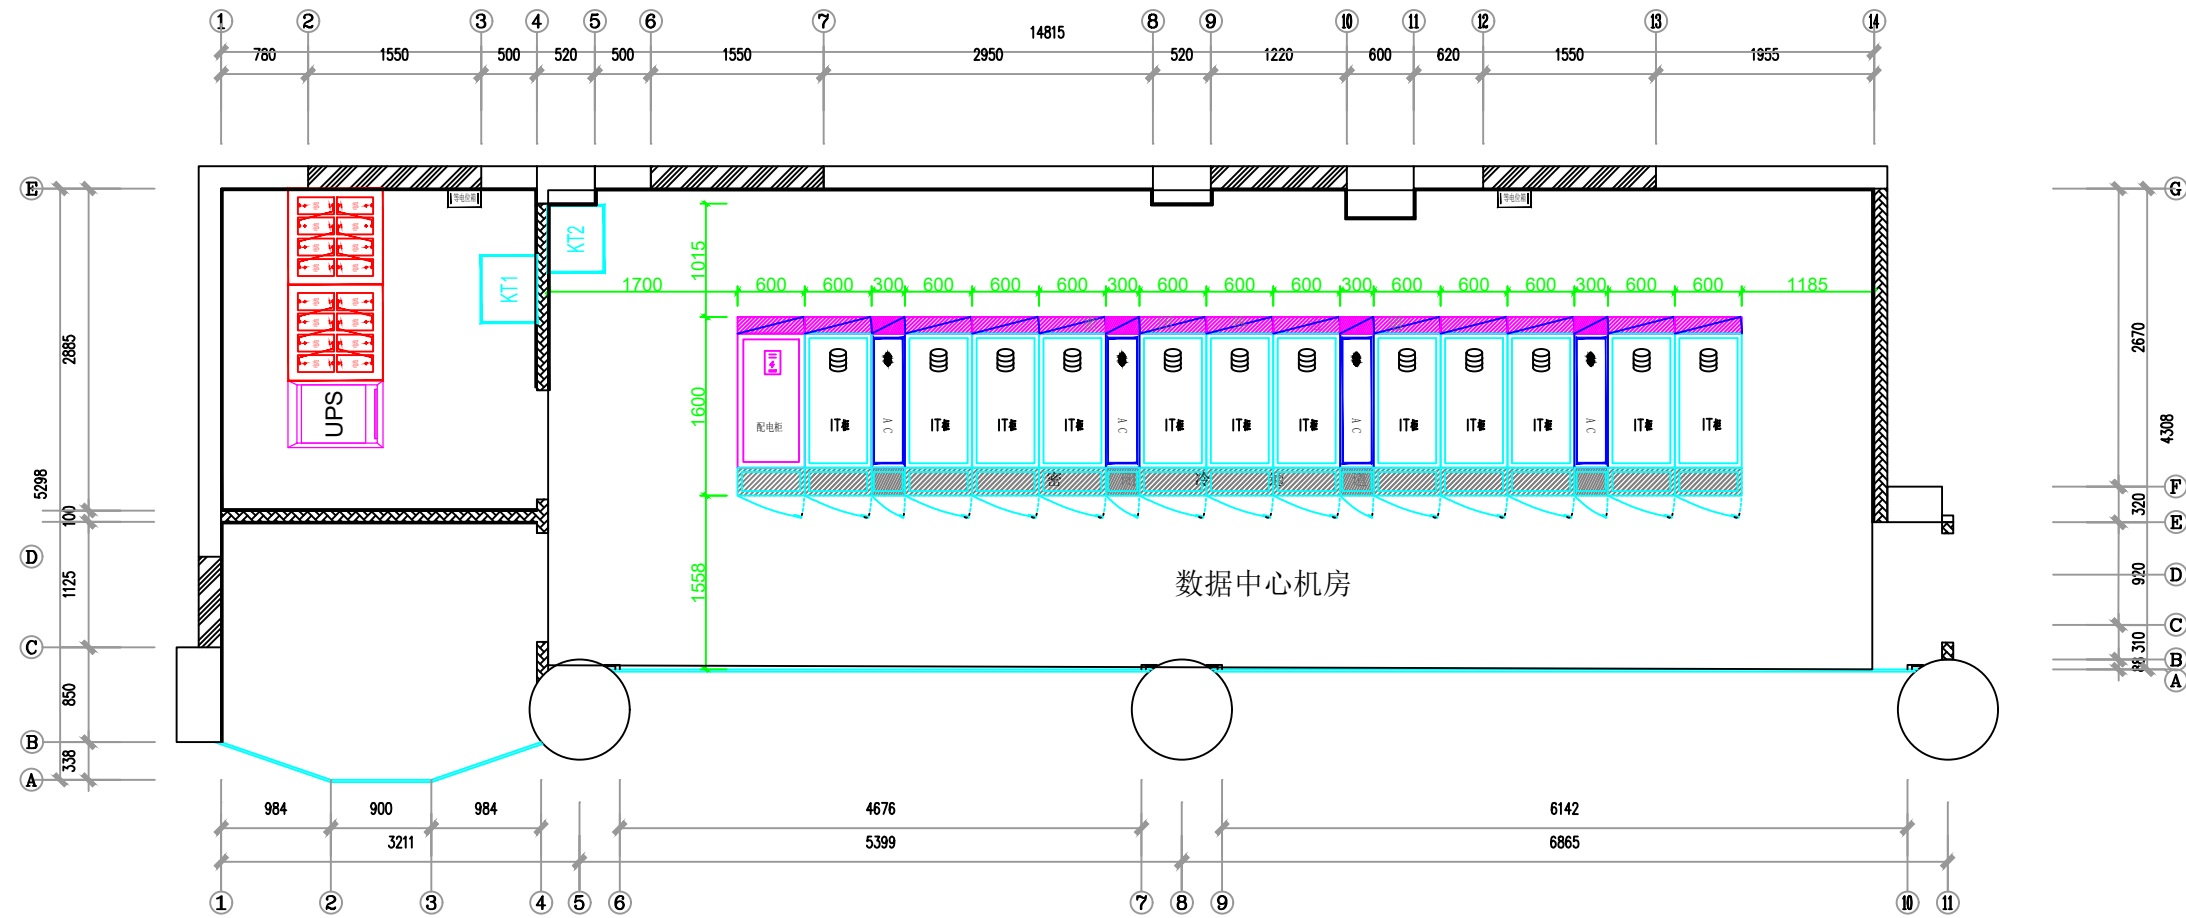

修改说明 REVISION DESCRIPTION

个人执业专用章盖章 SEAL

单位出图专用章盖章 SEAL



**CITC**  
CHINA INFORMATION TECHNOLOGY  
DESIGNING&CONSULTING INSTITUTE CO.,LTD.  
中讯邮电咨询设计院有限公司  
国家资质等级：建筑智能化、通信工程甲级 证书编号：A111005131  
合作设计单位 CO-OPERATED WITH

项目负责人	PROJECT PRINCIPAL		
专业负责人	PROJECT PRINCIPAL		
审定	APPROVED BY		
审核	REVIEWED BY		
复核	CHECKED BY		
设计	DESIGNED BY		
绘图	DRAWN BY		
建设单位	CLIENT		
射阳中医院			
工程名称	PROJECT		
射阳中医院信息化建设项目			
图名	DRAWING TITLE		
模块化机房设备平面布置图			
设计编号	JOB NO.	阶段	STATUS
比例	A3-1:60	专业	DISCIPLINE
日期	2024年	图号	DRAWING NO.

通信电源	智能化
网络交换	智能化
服务器	智能化
存储设备	智能化
其他设备	智能化

工料清单  
CONFIRMED

姓名	姓名
姓名	姓名

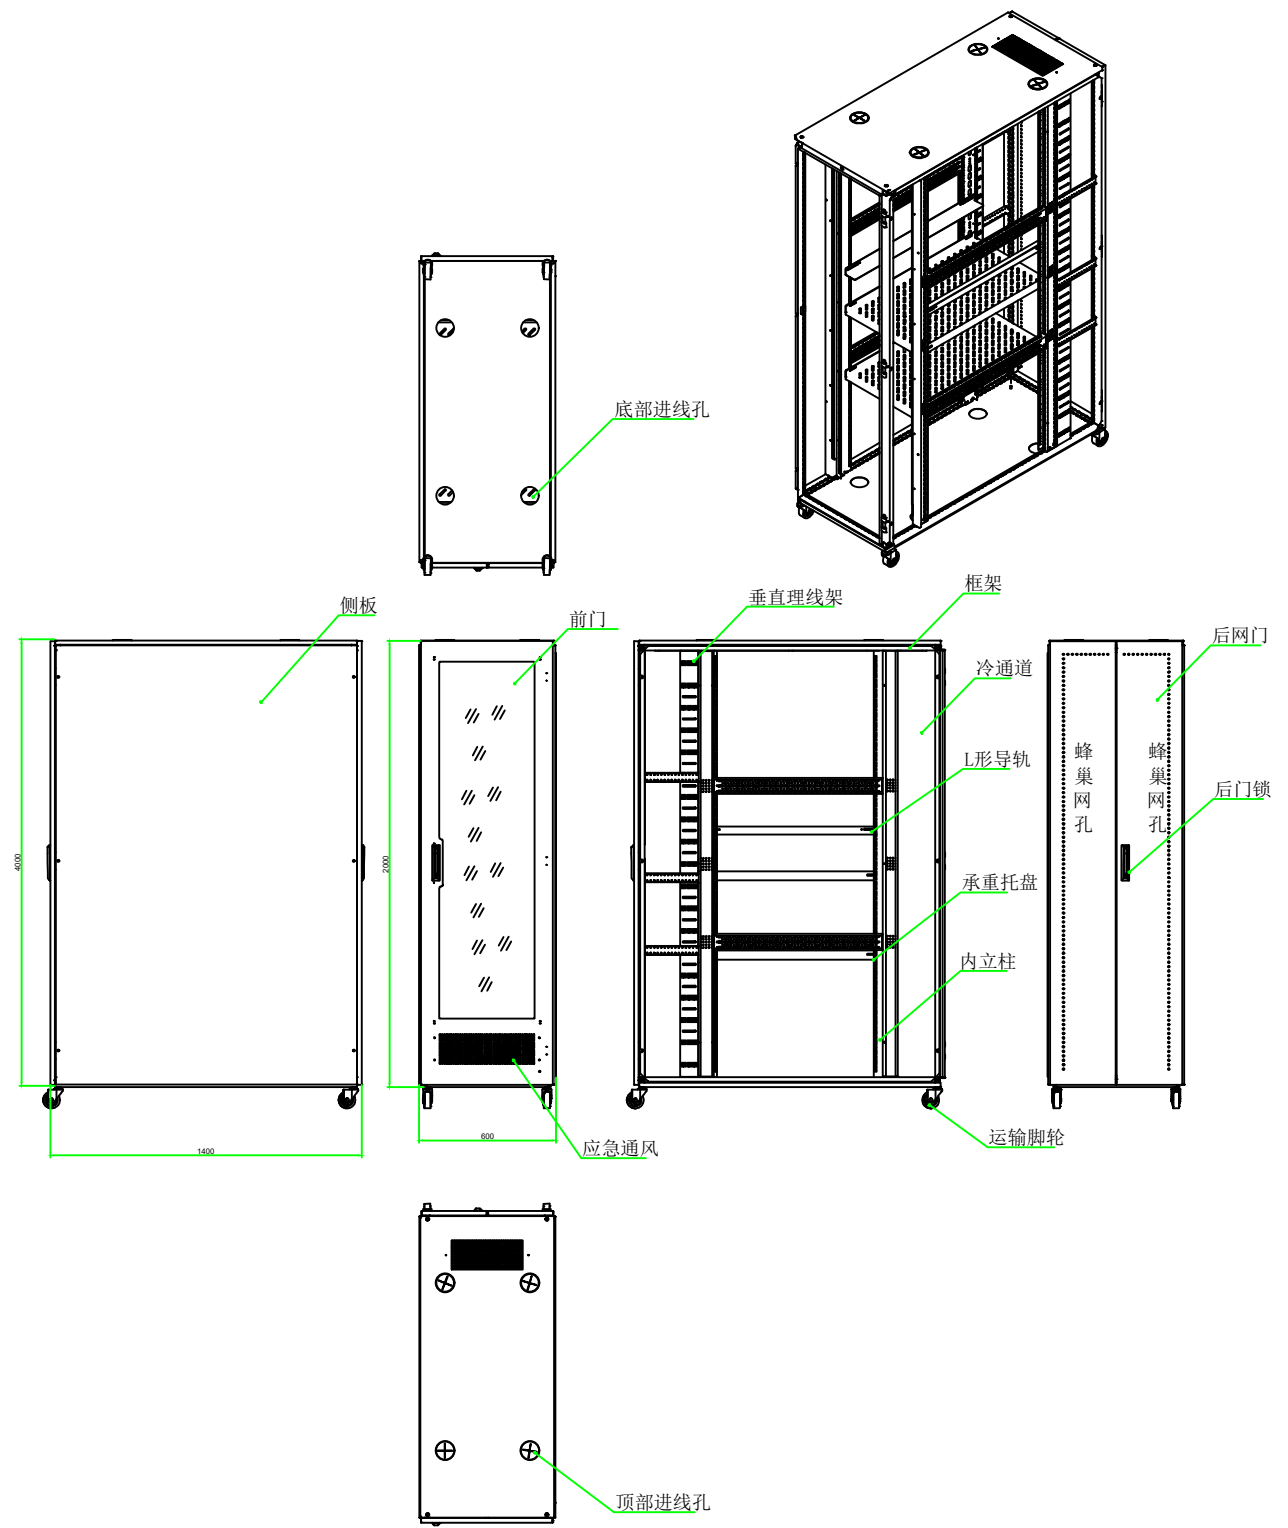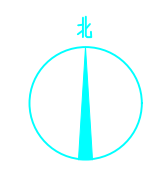


修改说明 REVISION DESCRIPTION	
个人执业专用章盖章 SEAL	
单位出图专用章盖章 SEAL	
<p><b>CITC</b> CHINA INFORMATION TECHNOLOGY DESIGNING&amp;CONSULTING INSTITUTE CO.,LTD. 中讯邮电咨询设计院有限公司 国家资质等级：建筑智能化、通信工程甲级 证书编号：A111005131 合作设计单位 CO-OPERATED WITH</p>	
项目负责人 PROJECT PRINCIPAL	
专业负责人 PROJECT PRINCIPAL	
审定 APPROVED BY	
审核 REVIEWED BY	
复核 CHECKED BY	
设计 DESIGNED BY	
绘图 DRAWN BY	
建设单位 CLIENT	射阳中医院
工程名称 PROJECT	射阳中医院信息化建设项目
图名 DRAWING TITLE	机柜大样图(一)
设计编号 JOB NO.	阶段 STATUS
比例 SCALE	A3-1:60 专业 DISCIPLINE
日期 DATE	2024年 图号 DRAWING NO.



暖通工程	暖通工程	暖通工程	暖通工程
给排水工程	给排水工程	给排水工程	给排水工程
电气工程	电气工程	电气工程	电气工程
暖通工程	暖通工程	暖通工程	暖通工程

工程名称  
CONFIRMED

暖通工程	暖通工程
给排水工程	给排水工程
电气工程	电气工程

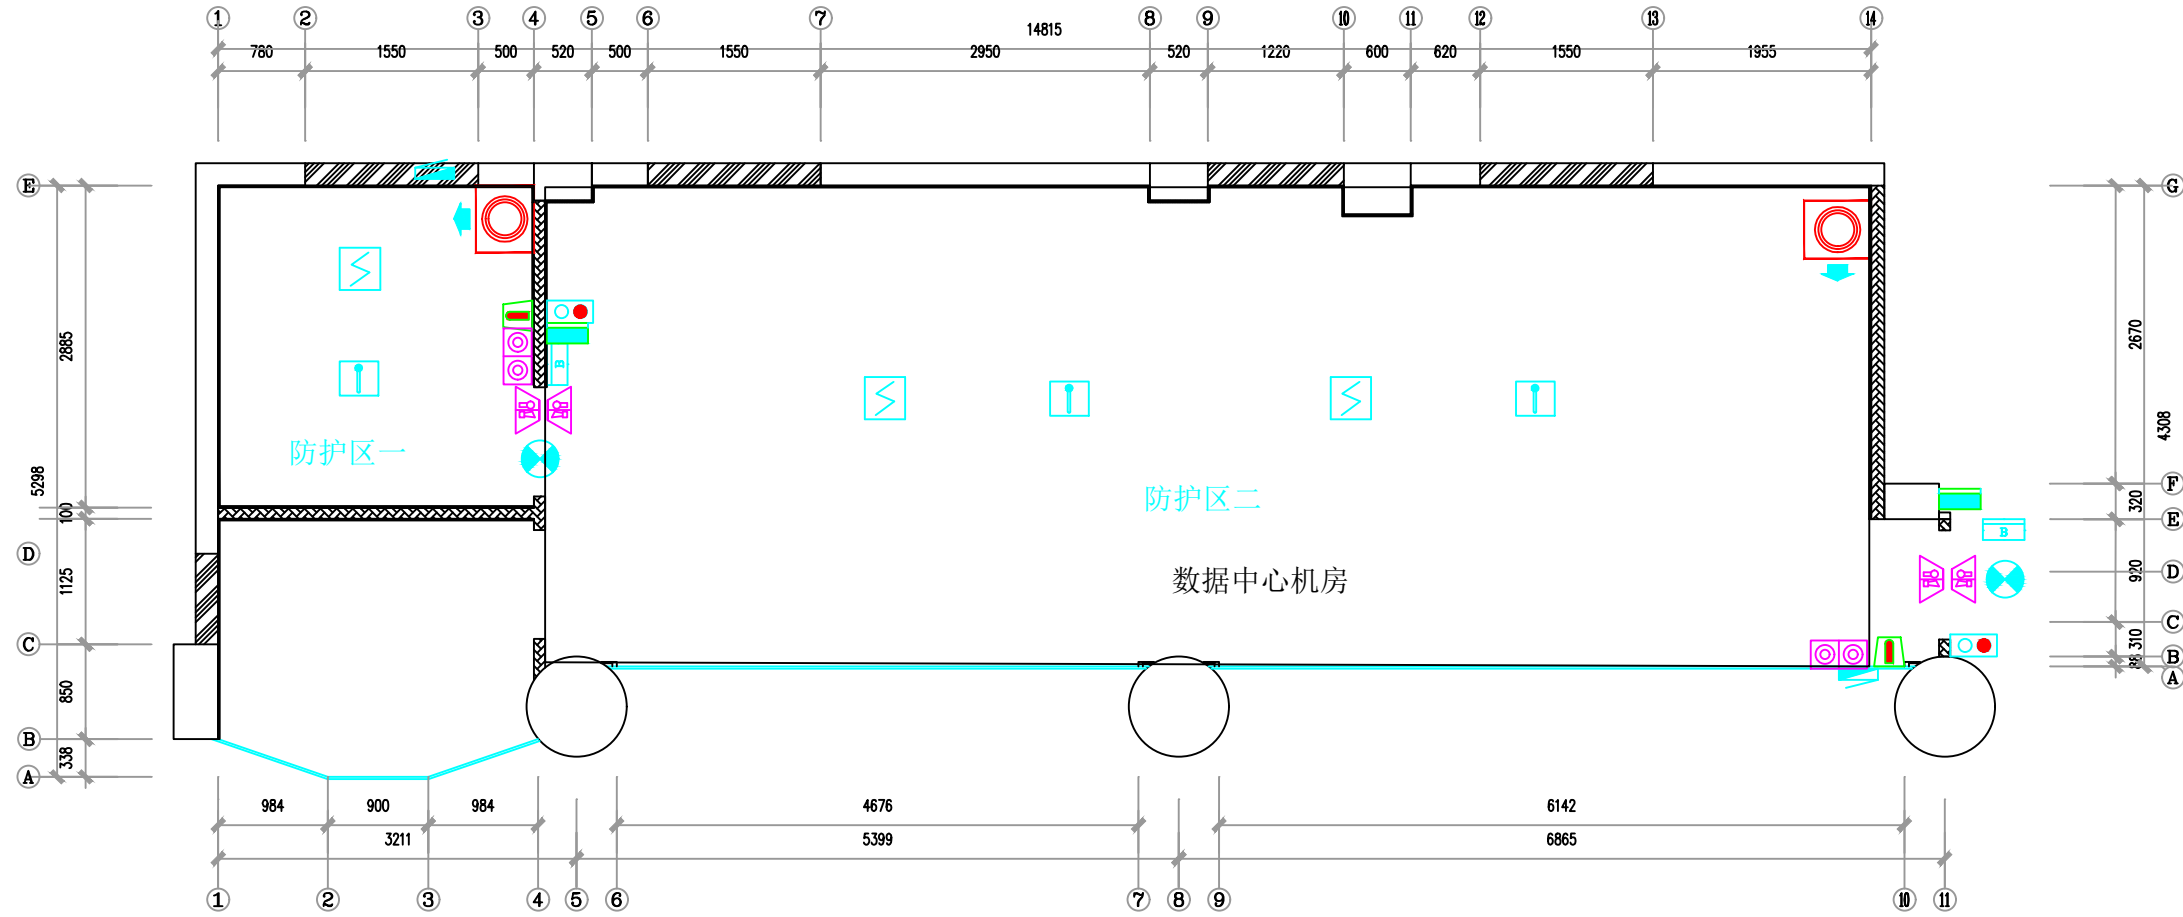

修改说明 REVISION DESCRIPTION

个人执业专用章盖章 SEAL

单位出图专用章盖章 SEAL

**CITC**  
CHINA INFORMATION TECHNOLOGY  
DESIGNING&CONSULTING INSTITUTE CO.,LTD.  
中讯邮电咨询设计院有限公司  
国家资质等级：建筑工程甲级 通信工程甲级 证书编号：A111005131  
合作设计单位 CO-OPERATED WITH

项目负责人 PROJECT PRINCIPAL

专业负责人 PROJECT PRINCIPAL

审定 APPROVED BY

审核 REVIEWED BY

复核 CHECKED BY

设计 DESIGNED BY

绘图 DRAWN BY

建设单位 CLIENT 射阳中医院

工程名称 PROJECT 射阳中医院信息化建设项目

图名 DRAWING TITLE 消防气灭平面图示意图

设计编号 JOB NO.	阶段 STATUS
比例 SCALE A3-1:60	专业 DISCIPLINE
日期 DATE 2024年	图号 DRAWING NO.

审核	设计	校对	制图
审核	设计	校对	制图
审核	设计	校对	制图
审核	设计	校对	制图

工料清单  
CONFIRMED

审核

设计

校对

制图

审核

设计

校对

制图

审核

设计

校对

制图

审核

设计

校对

制图

审核

设计

校对

制图

审核

设计

校对


制图

审核

设计


校对

制图

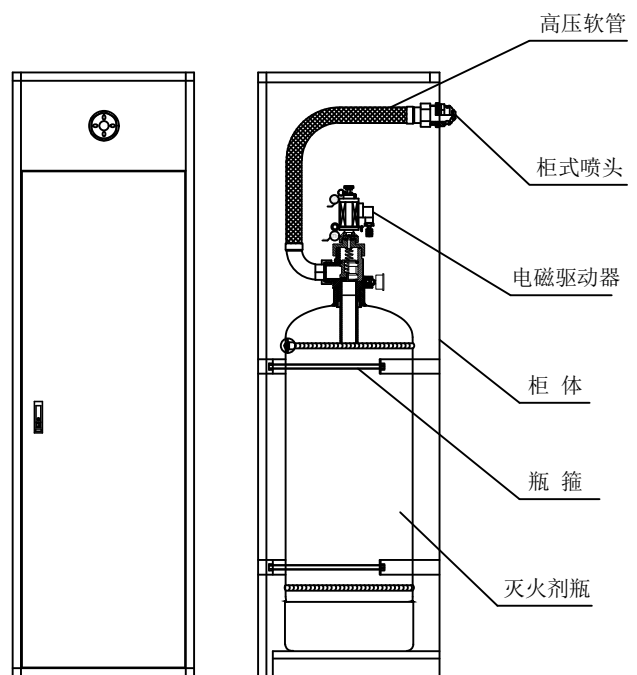


设计参数表

防护区名称	面积 S(m <sup>2</sup> )	高度 H(m)	容积 V(m <sup>3</sup> )	设计 浓度	喷射时间 (s)	设计用量 (Kg)	泄压口 面积(m <sup>2</sup> )	储存容器 容积(L)	气瓶 数量	额定压力 (MPa)
防护区一	8.16	3.5	28.56	8%	≤8	20	0.01	18	1	1.2
防护区二	50.83	3.5	177.91	8%	≤8	125	0.07	112	1	1.2

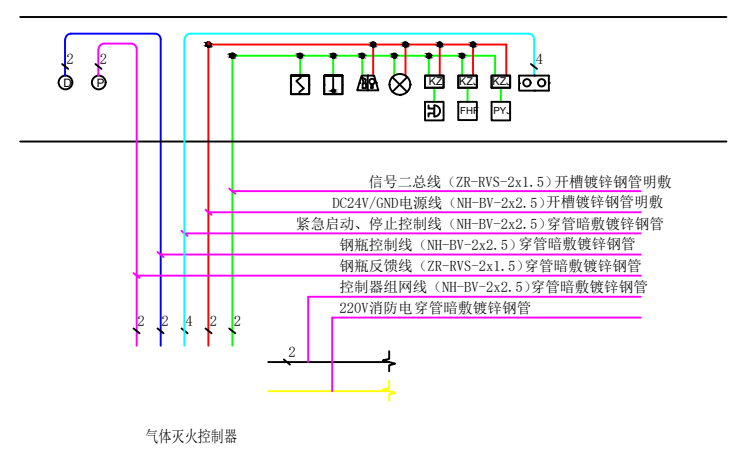

柜式七氟丙烷气体灭火装置电气控制原理图

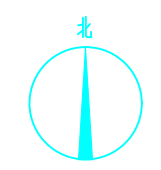

修改说明 REVISION DESCRIPTION

个人执业专用章 SEAL

单位出图专用章 SEAL

**CITC**  
CHINA INFORMATION TECHNOLOGY  
DESIGNING&CONSULTING INSTITUTE CO.,LTD.  
中讯邮电咨询设计院有限公司  
国家资质等级：建筑工程甲级 通信工程甲级 证书编号：A111005131  
合作设计单位 CO-OPERATED WITH

项目负责人 PROJECT PRINCIPAL

专业负责人 PROJECT PRINCIPAL

审定 APPROVED BY

审核 REVIEWED BY

复核 CHECKED BY

设计 DESIGNED BY

绘图 DRAWN BY

建设单位 CLIENT  
射阳中医院

工程名称 PROJECT  
射阳中医院信息化建设项目

图名 DRAWING TITLE  
消防气灭系统图

设计编号 JOB NO.	阶段 STATUS
比例 SCALE A3-1:60	专业 DISCIPLINE
日期 DATE 2024年	图号 DRAWING NO.