
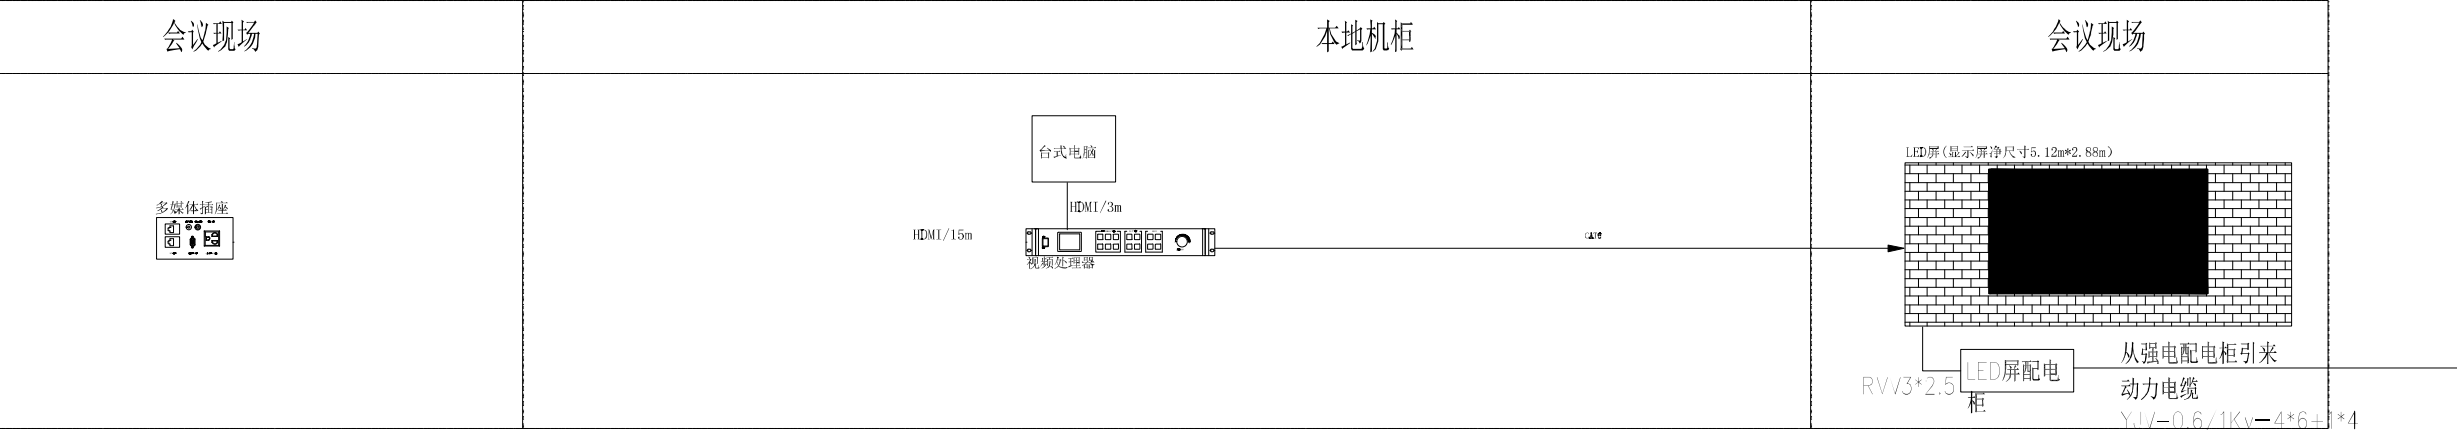



姓名	日期	姓名	日期	姓名	日期	姓名	日期
专业	暖通	专业	暖通	专业	暖通	专业	暖通
姓名	日期	姓名	日期	姓名	日期	姓名	日期
专业	暖通	专业	暖通	专业	暖通	专业	暖通
姓名	日期	姓名	日期	姓名	日期	姓名	日期
专业	暖通	专业	暖通	专业	暖通	专业	暖通

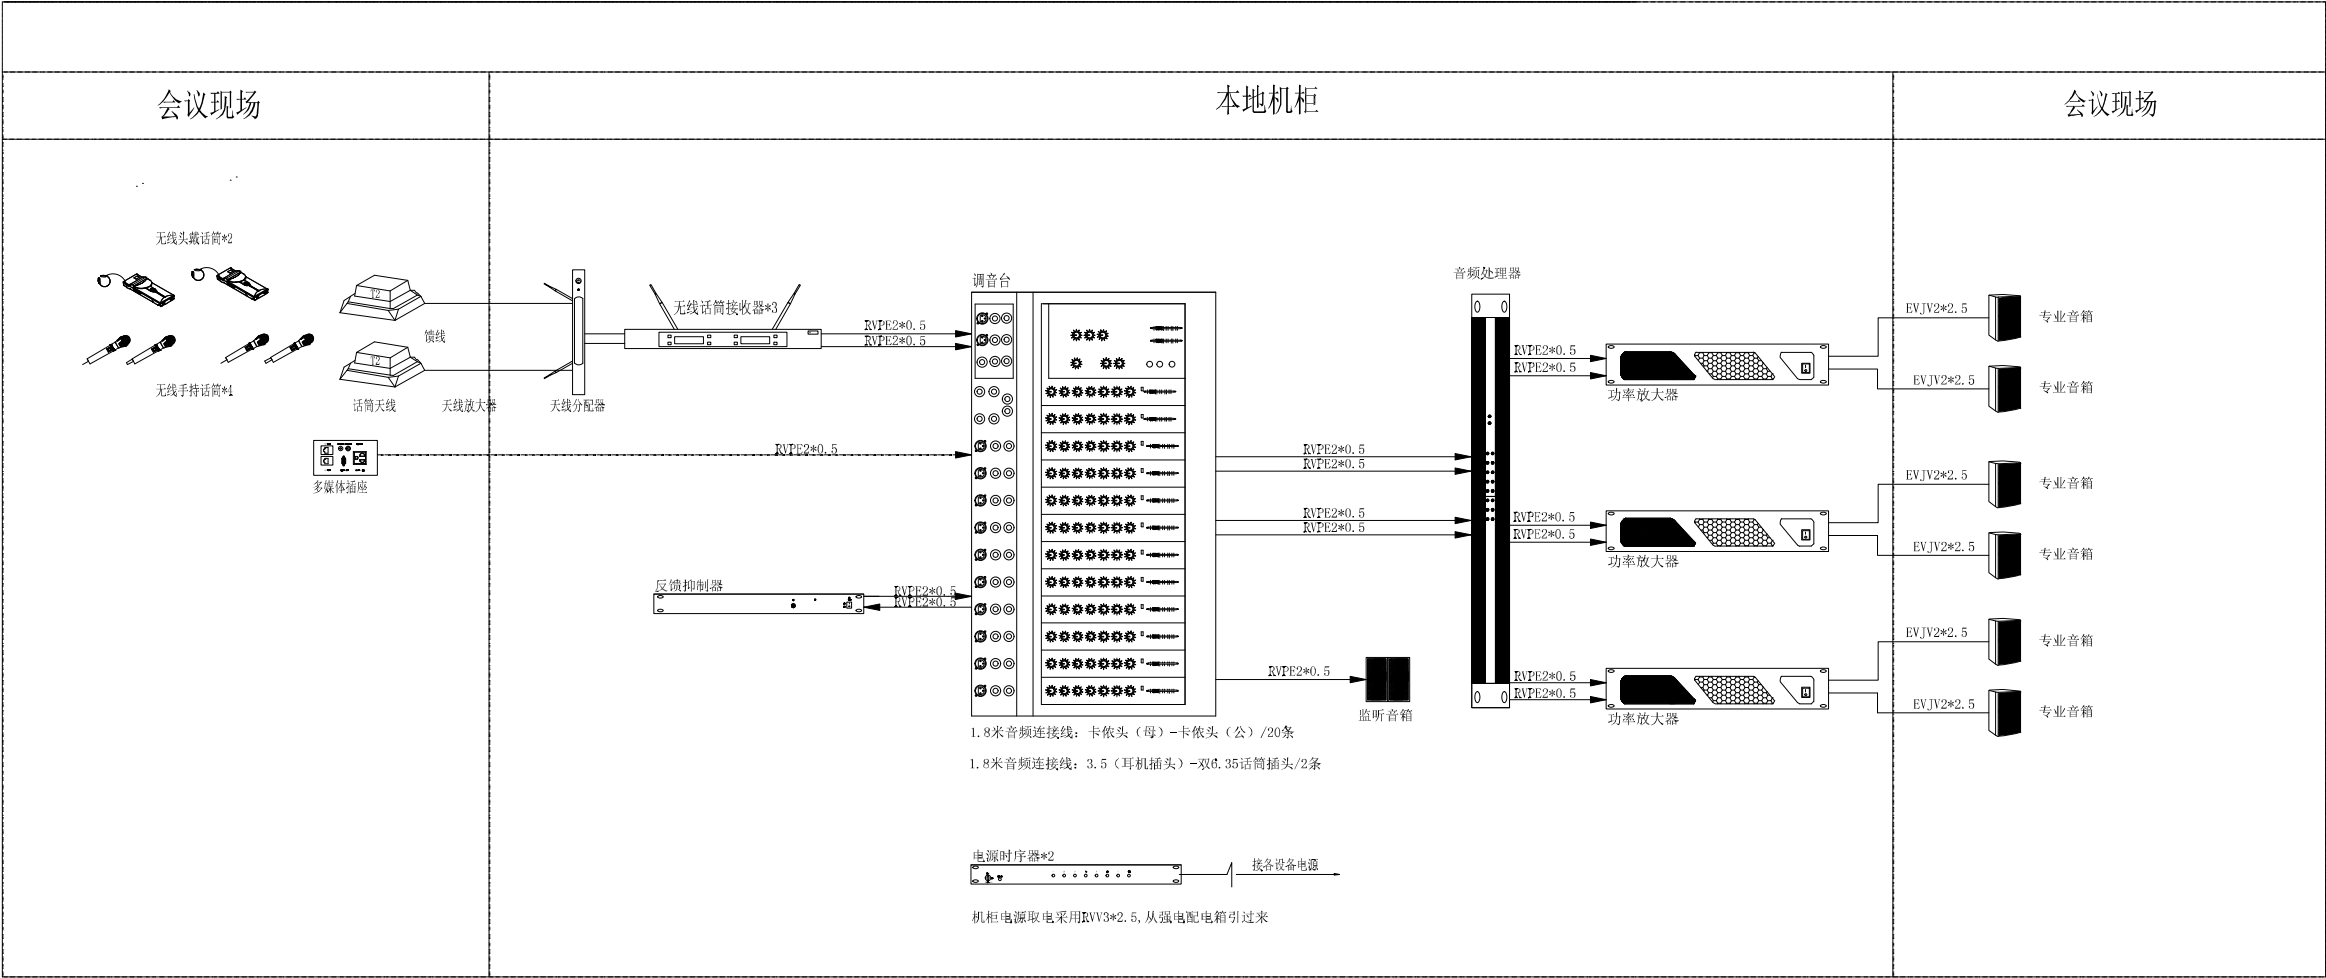

体育馆扩声+显示系统图

上海开艺设计集团有限公司				建设单位	江苏白蒲中学	专业	智能化	个人执业专用章		单位出图专用章
工程设计证书编号(甲级): A131001607				项目名称	江苏白蒲中学体育馆改造装修设计服务项目	比例				
审定	阙立群	专业负责	叶军	工程名称	江苏白蒲中学体育馆改造装修设计服务项目	设计阶段	施工图			
审核	叶军	校对	毕浩亮	图名	体育馆扩声+显示系统图	日期	2025.04			
项目负责	陈侠	设计	彭伟伟			版别	A			
项目经理	成伟	制图	彭伟伟	工程编号	子项编号	图号	智施-09			


日期					
姓名					
专业	暖通	电气	弱电		
日期					
姓名					
专业	建筑	结构	水道		

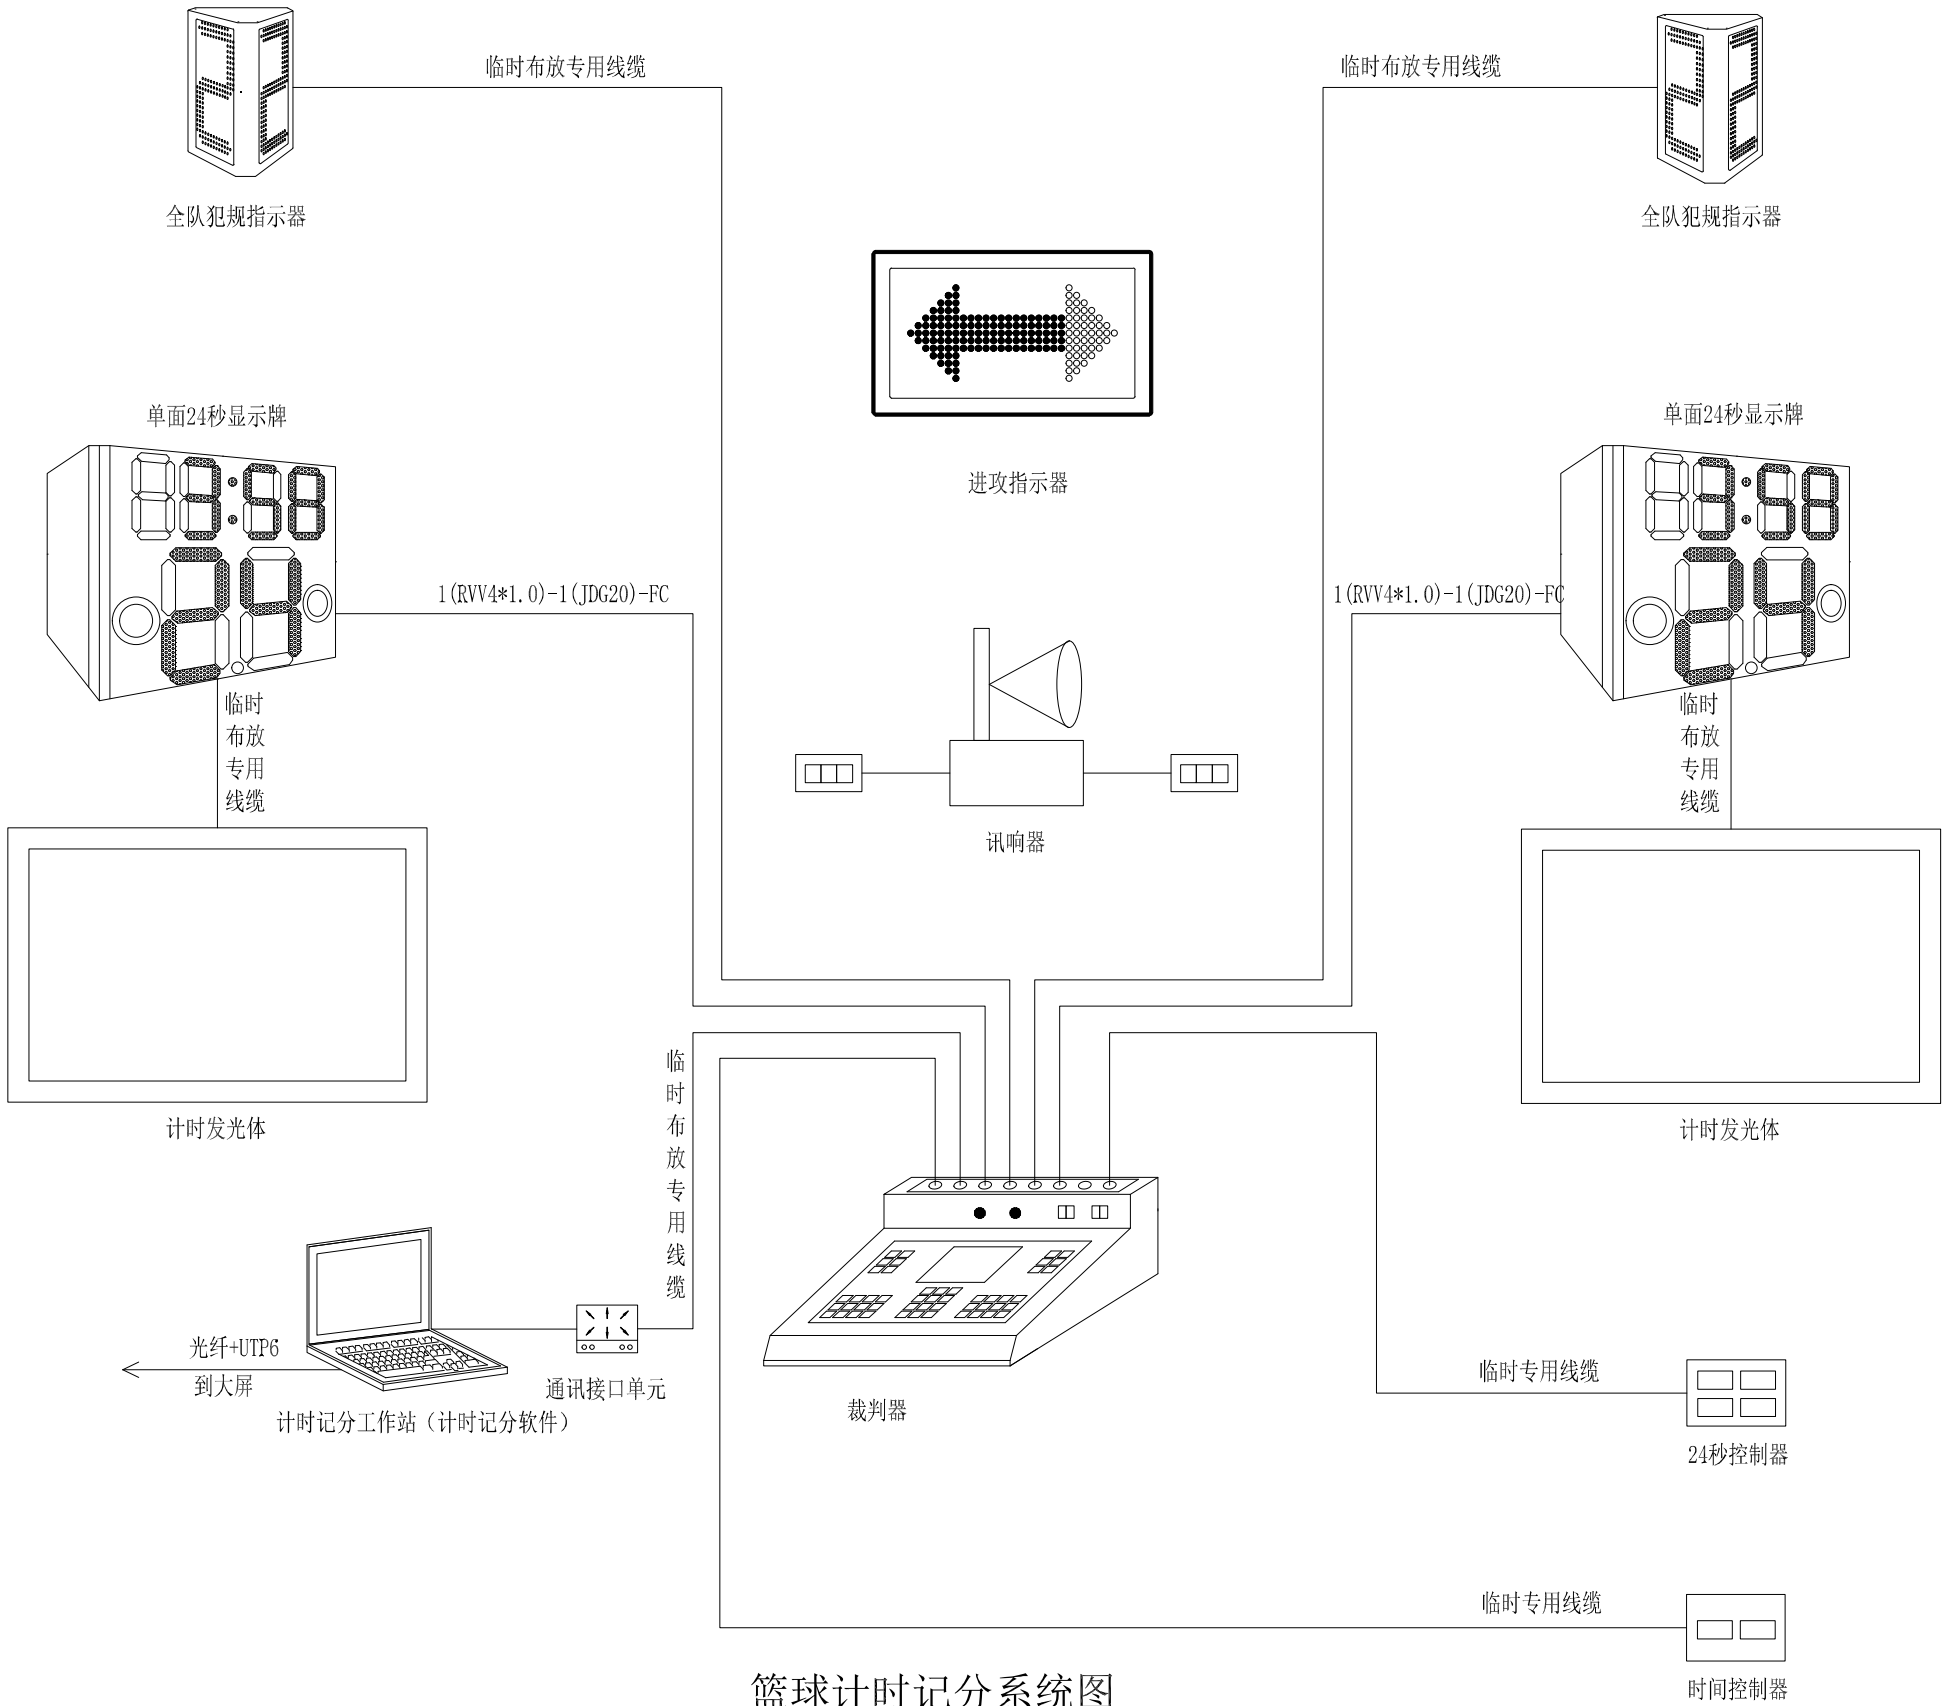

篮球计时记分系统图

 上海开艺设计集团有限公司					建设单位	江苏白蒲中学			专 业	智能化	个人执业专用章			单位出图专用章	
工程设计证书编号(甲级): A131001607					项目名称	江苏白蒲中学体育馆改造 装修设计服务项目			比 例						
审 定		阙立群	专业负责		叶 军	工程名称	江苏白蒲中学体育馆改造 装修设计服务项目			设计阶段	施工图				
审 核		叶 军	校 对		毕浩亮	图 名	篮球计时记分系统图			日 期	2025. 04				
项目负责		陈 侠	设 计		彭伟伟					版 别	A				
项目经理		成 伟	制 图		彭伟伟	工程编号		子项编号		图 号	智施-10				

专业	姓名	日期	专业	姓名	日期
建筑			暖通		
结构			电气		
水道			弱电		

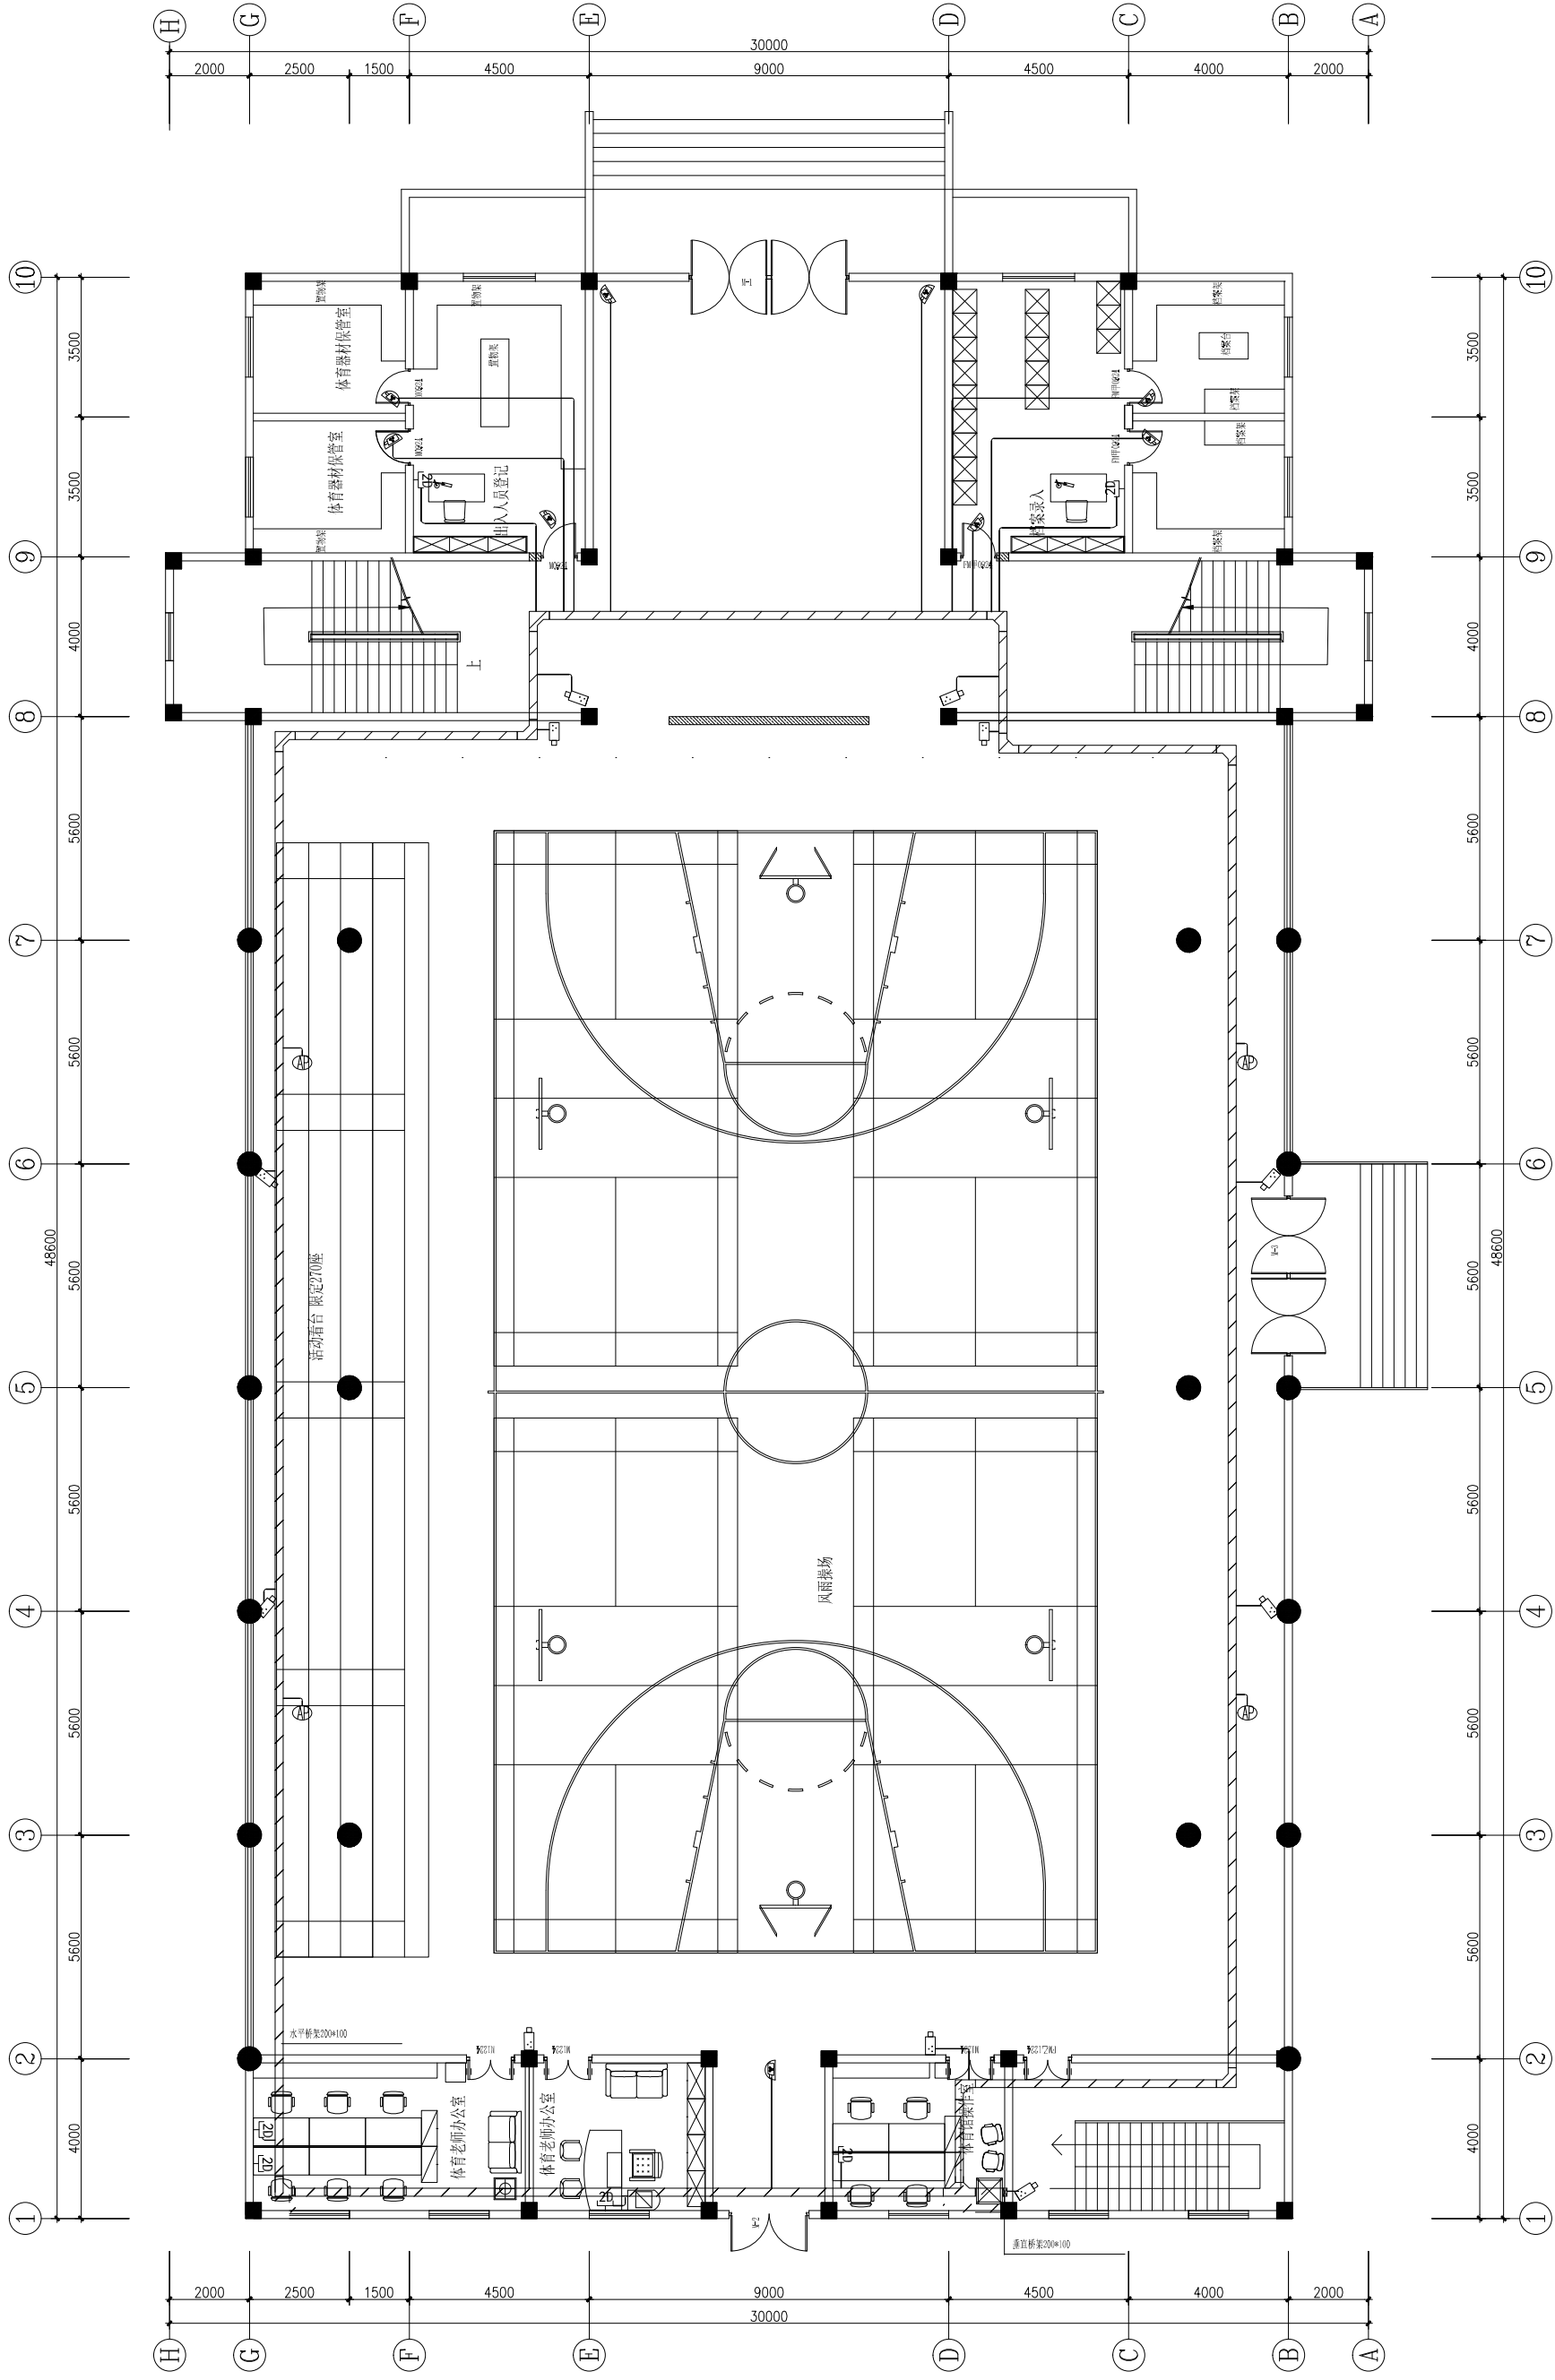


体育馆一层智能化平面图

	上海开艺设计集团有限公司					建设单位	江苏白蒲中学	专业智能化	个人执业专用章	单位出图专用章	
	工程设计证书编号(甲级): A131001607					项目名称	江苏白蒲中学体育馆改造 装饰装修服务项目				
	设计群					工程名称	江苏白蒲中学体育馆改造 装饰装修服务项目				
	审定	叶军	叶军	叶军	叶军	叶军	叶军				叶军
	审核	叶军	叶军	叶军	叶军	叶军	叶军				叶军
项目负责人		叶军		叶军		叶军		叶军		叶军	
项目经理		叶军		叶军		叶军		叶军		叶军	

专业	姓名	日期	专业	姓名	日期
建筑			暖通		
结构			电气		
水道			弱电		


体育馆二层智能化平面图

上海开艺设计集团有限公司										建设单位		江苏白蒲中学		专业		智能化		个人执业专用章		单位出图专用章	
工程设计证书编号(甲级): A131001607										项目名称		江苏白蒲中学体育馆改造		比例							
叶军										工程名称		江苏白蒲中学体育馆改造		设计阶段		施工图					
叶军										图名		二层智能化平面图		日期		2025.04					
叶军										设计		版别		A							
叶军										工程编号		子项编号		图号		智施-02					

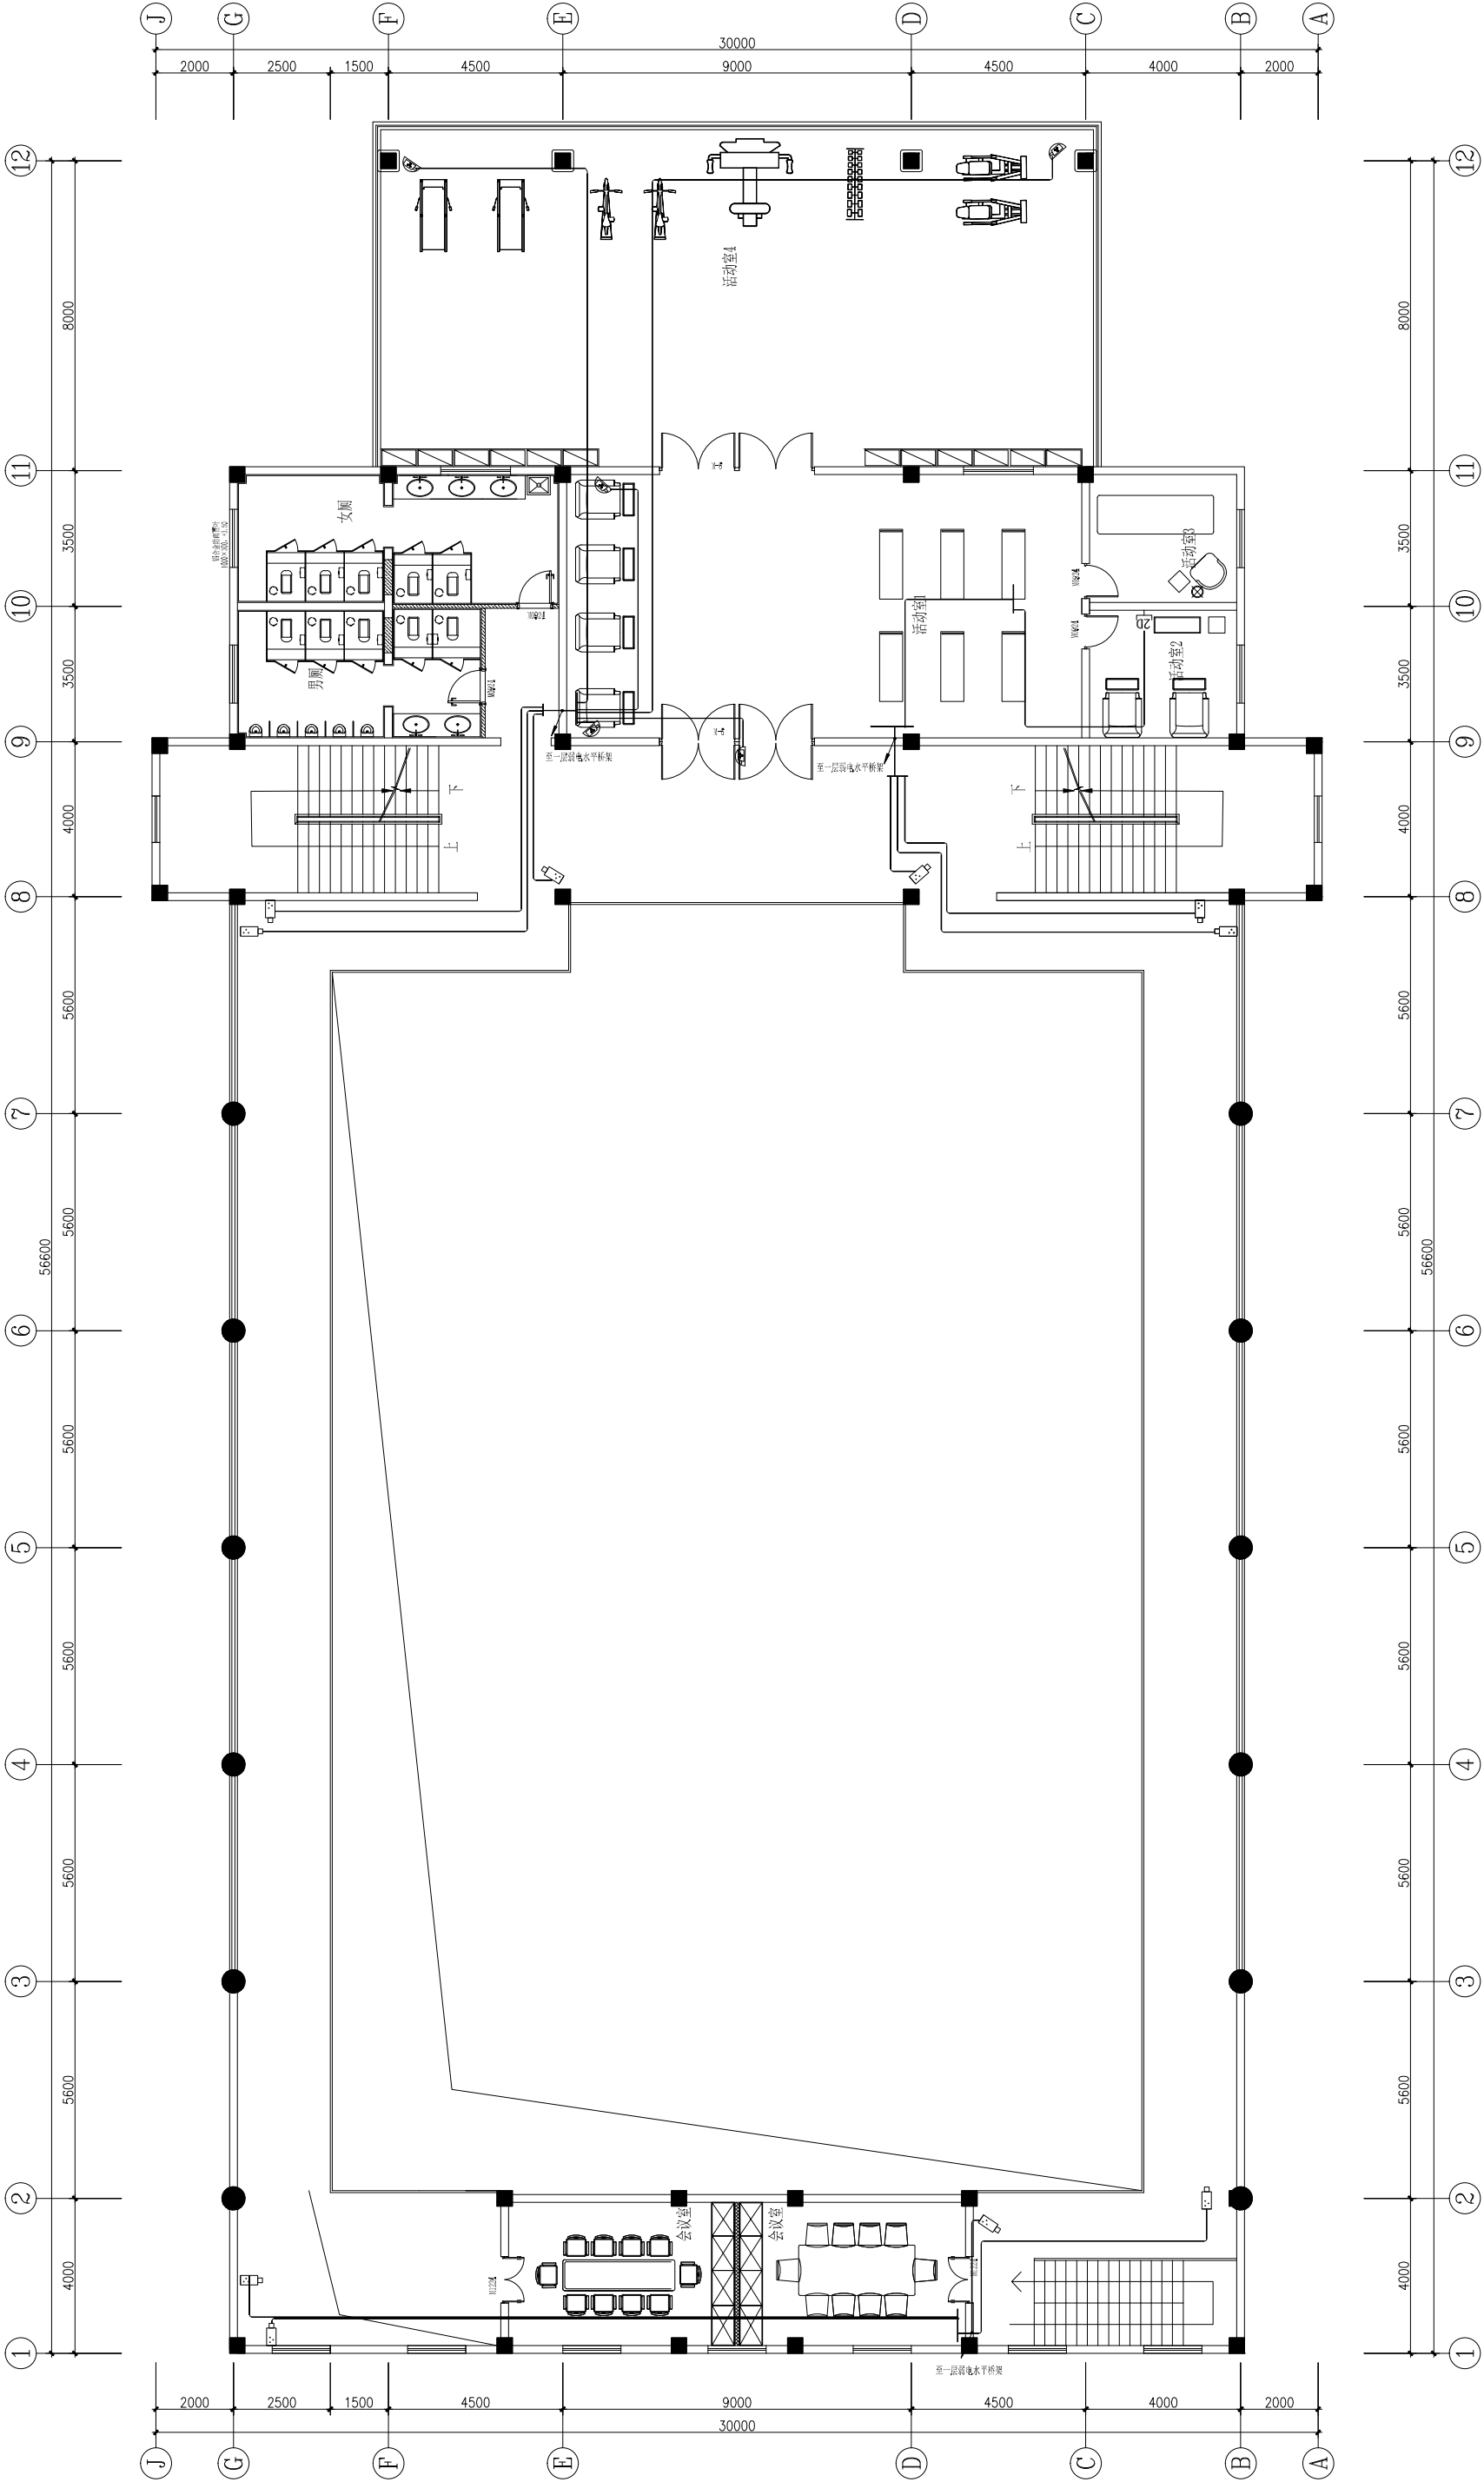


专业	姓名	日期	专业	姓名	日期
建筑			暖通		
结构			电气		
水道			弱电		

体育馆三层智能化平面图

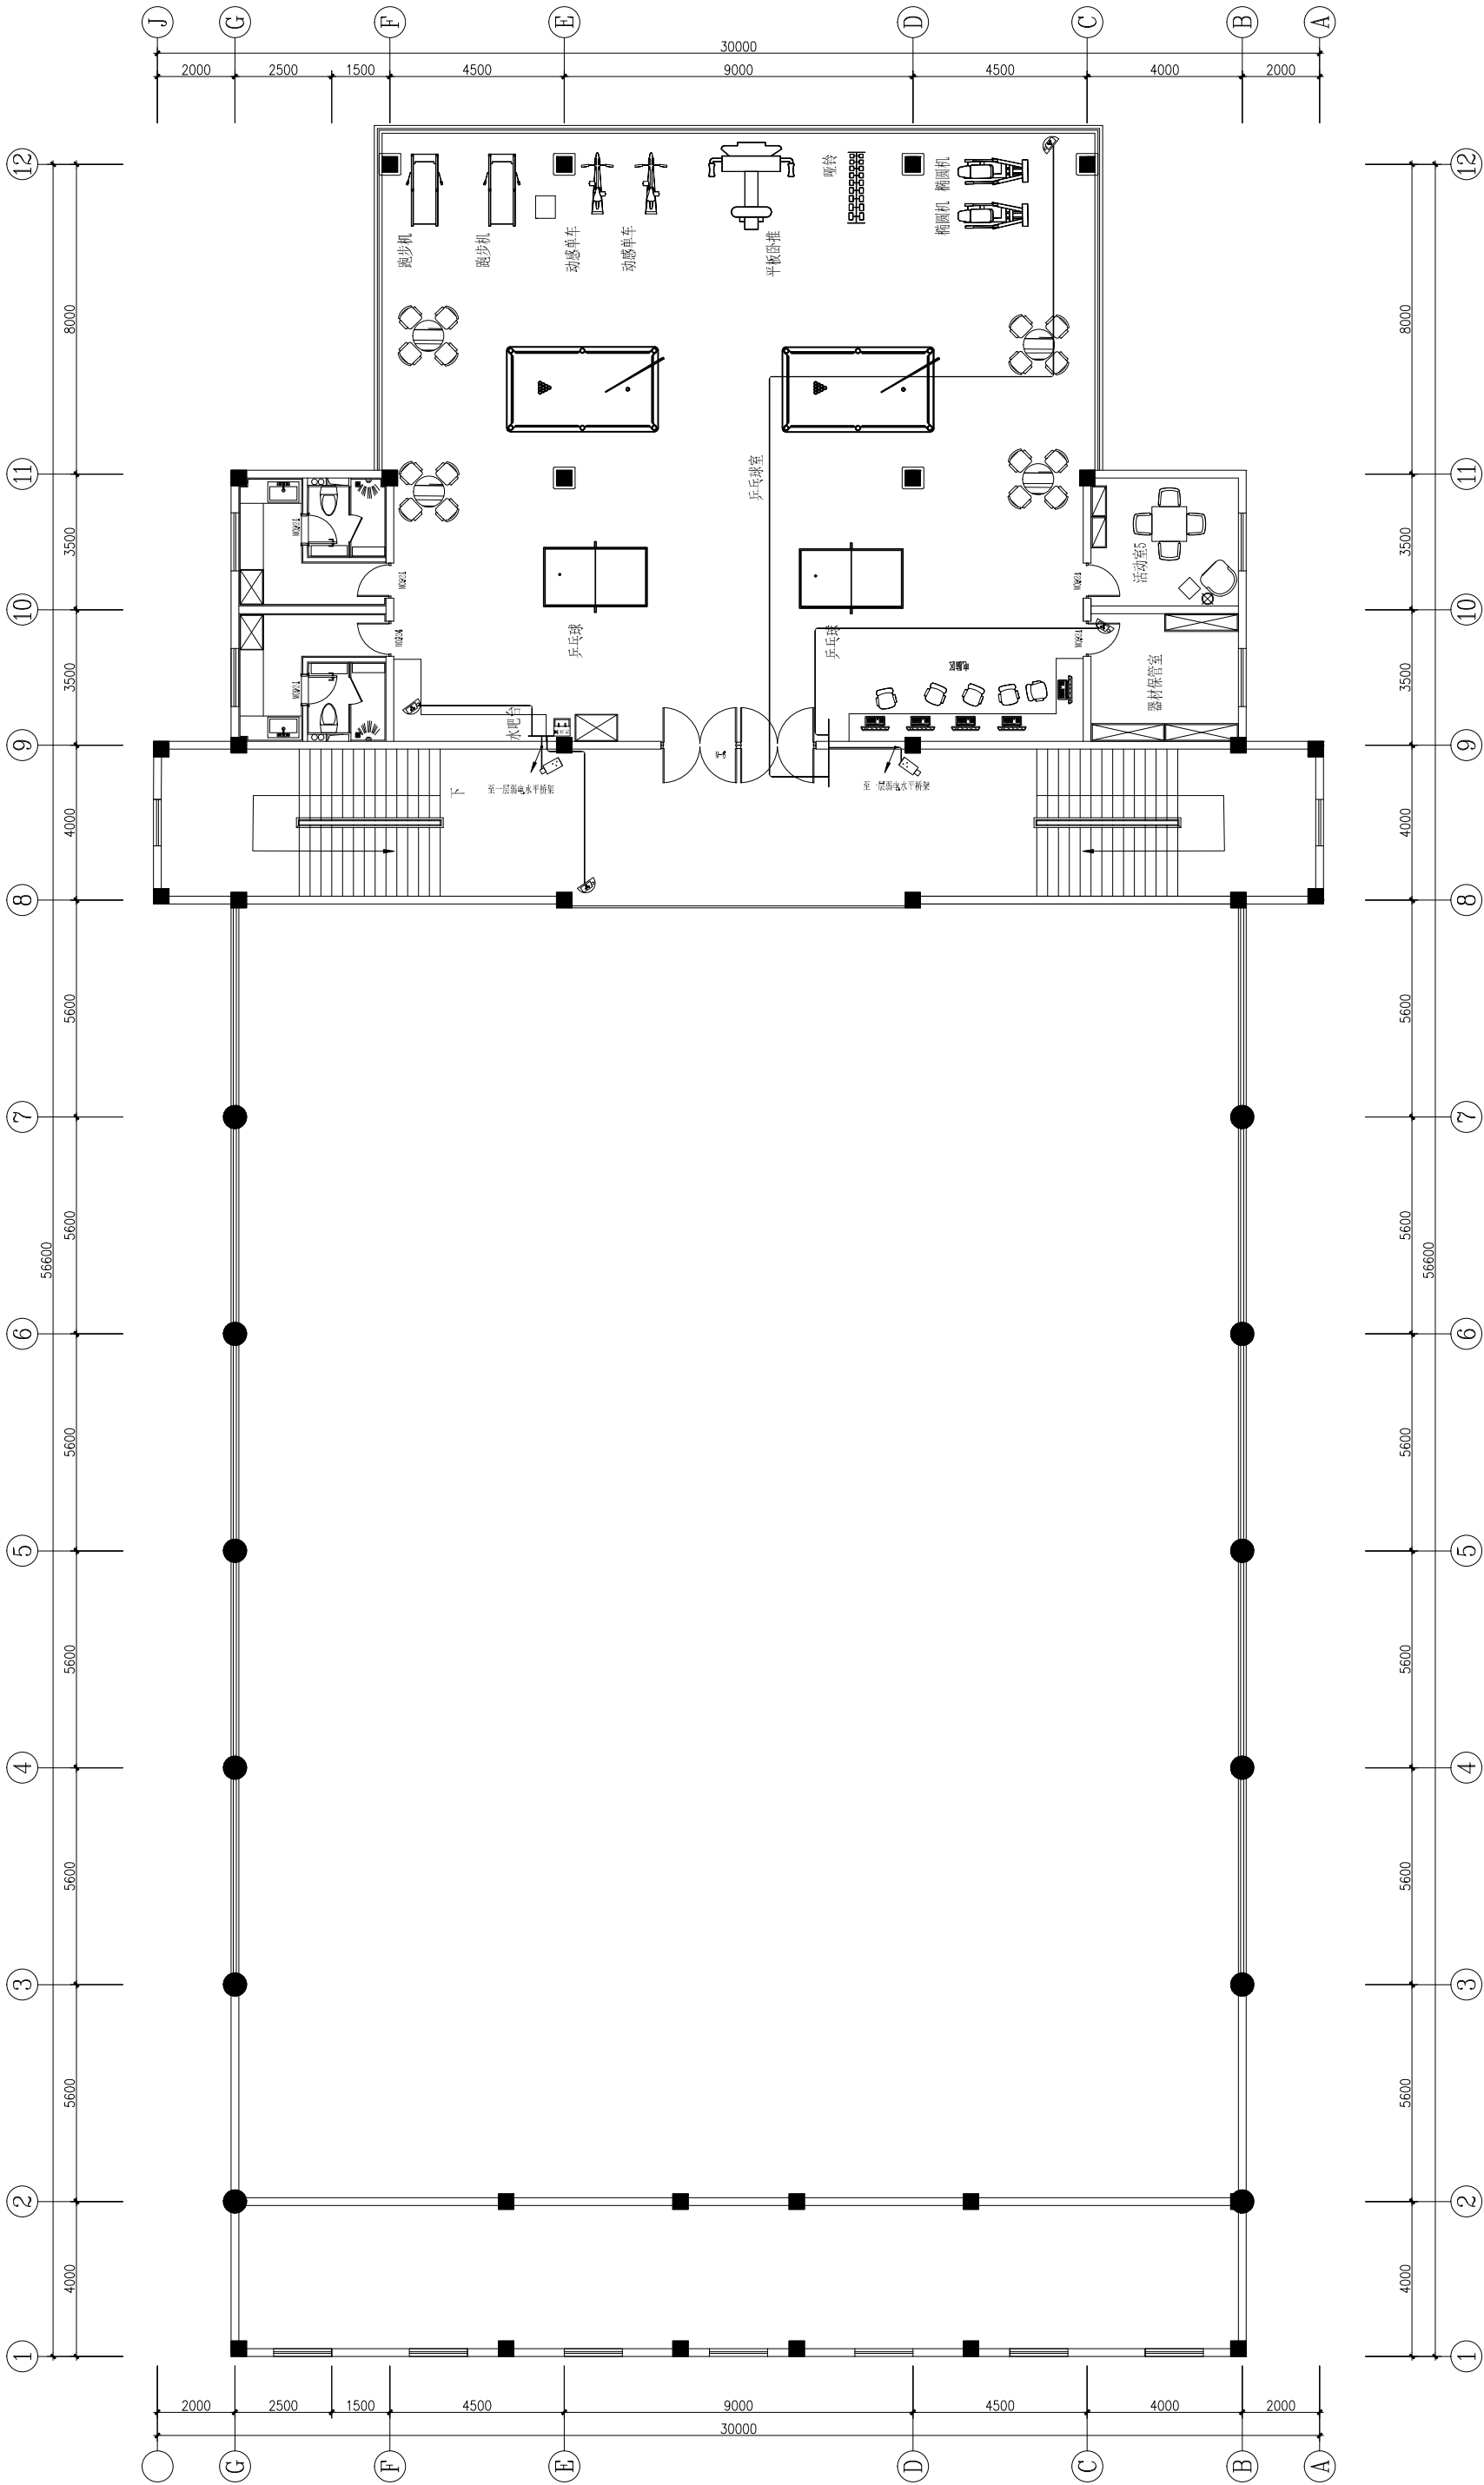

上海开艺设计集团有限公司				建设单位	江苏白蒲中学	专业	智能化	个人执业专用章				单位出图专用章			
工程设计证书编号(甲级): A131001607				项目名称	江苏白蒲中学体育馆改造 装修设计服务项目	比例									
叶军				工程名称	江苏白蒲中学体育馆改造 装修设计服务项目	设计阶段	施工图								
毕浩亮				图名	三层智能化平面图	日期	2025. 04								
陈侠				设计		版别	A								
成伟				制图		图号	智施-03								
叶军				审核		子项编号									
叶军				项目负责											
叶军				项目负责											
叶军				项目负责											
叶军				项目负责											

专业	姓名	日期	专业	姓名	日期
建筑			暖通		
结构			电气		
水道			弱电		

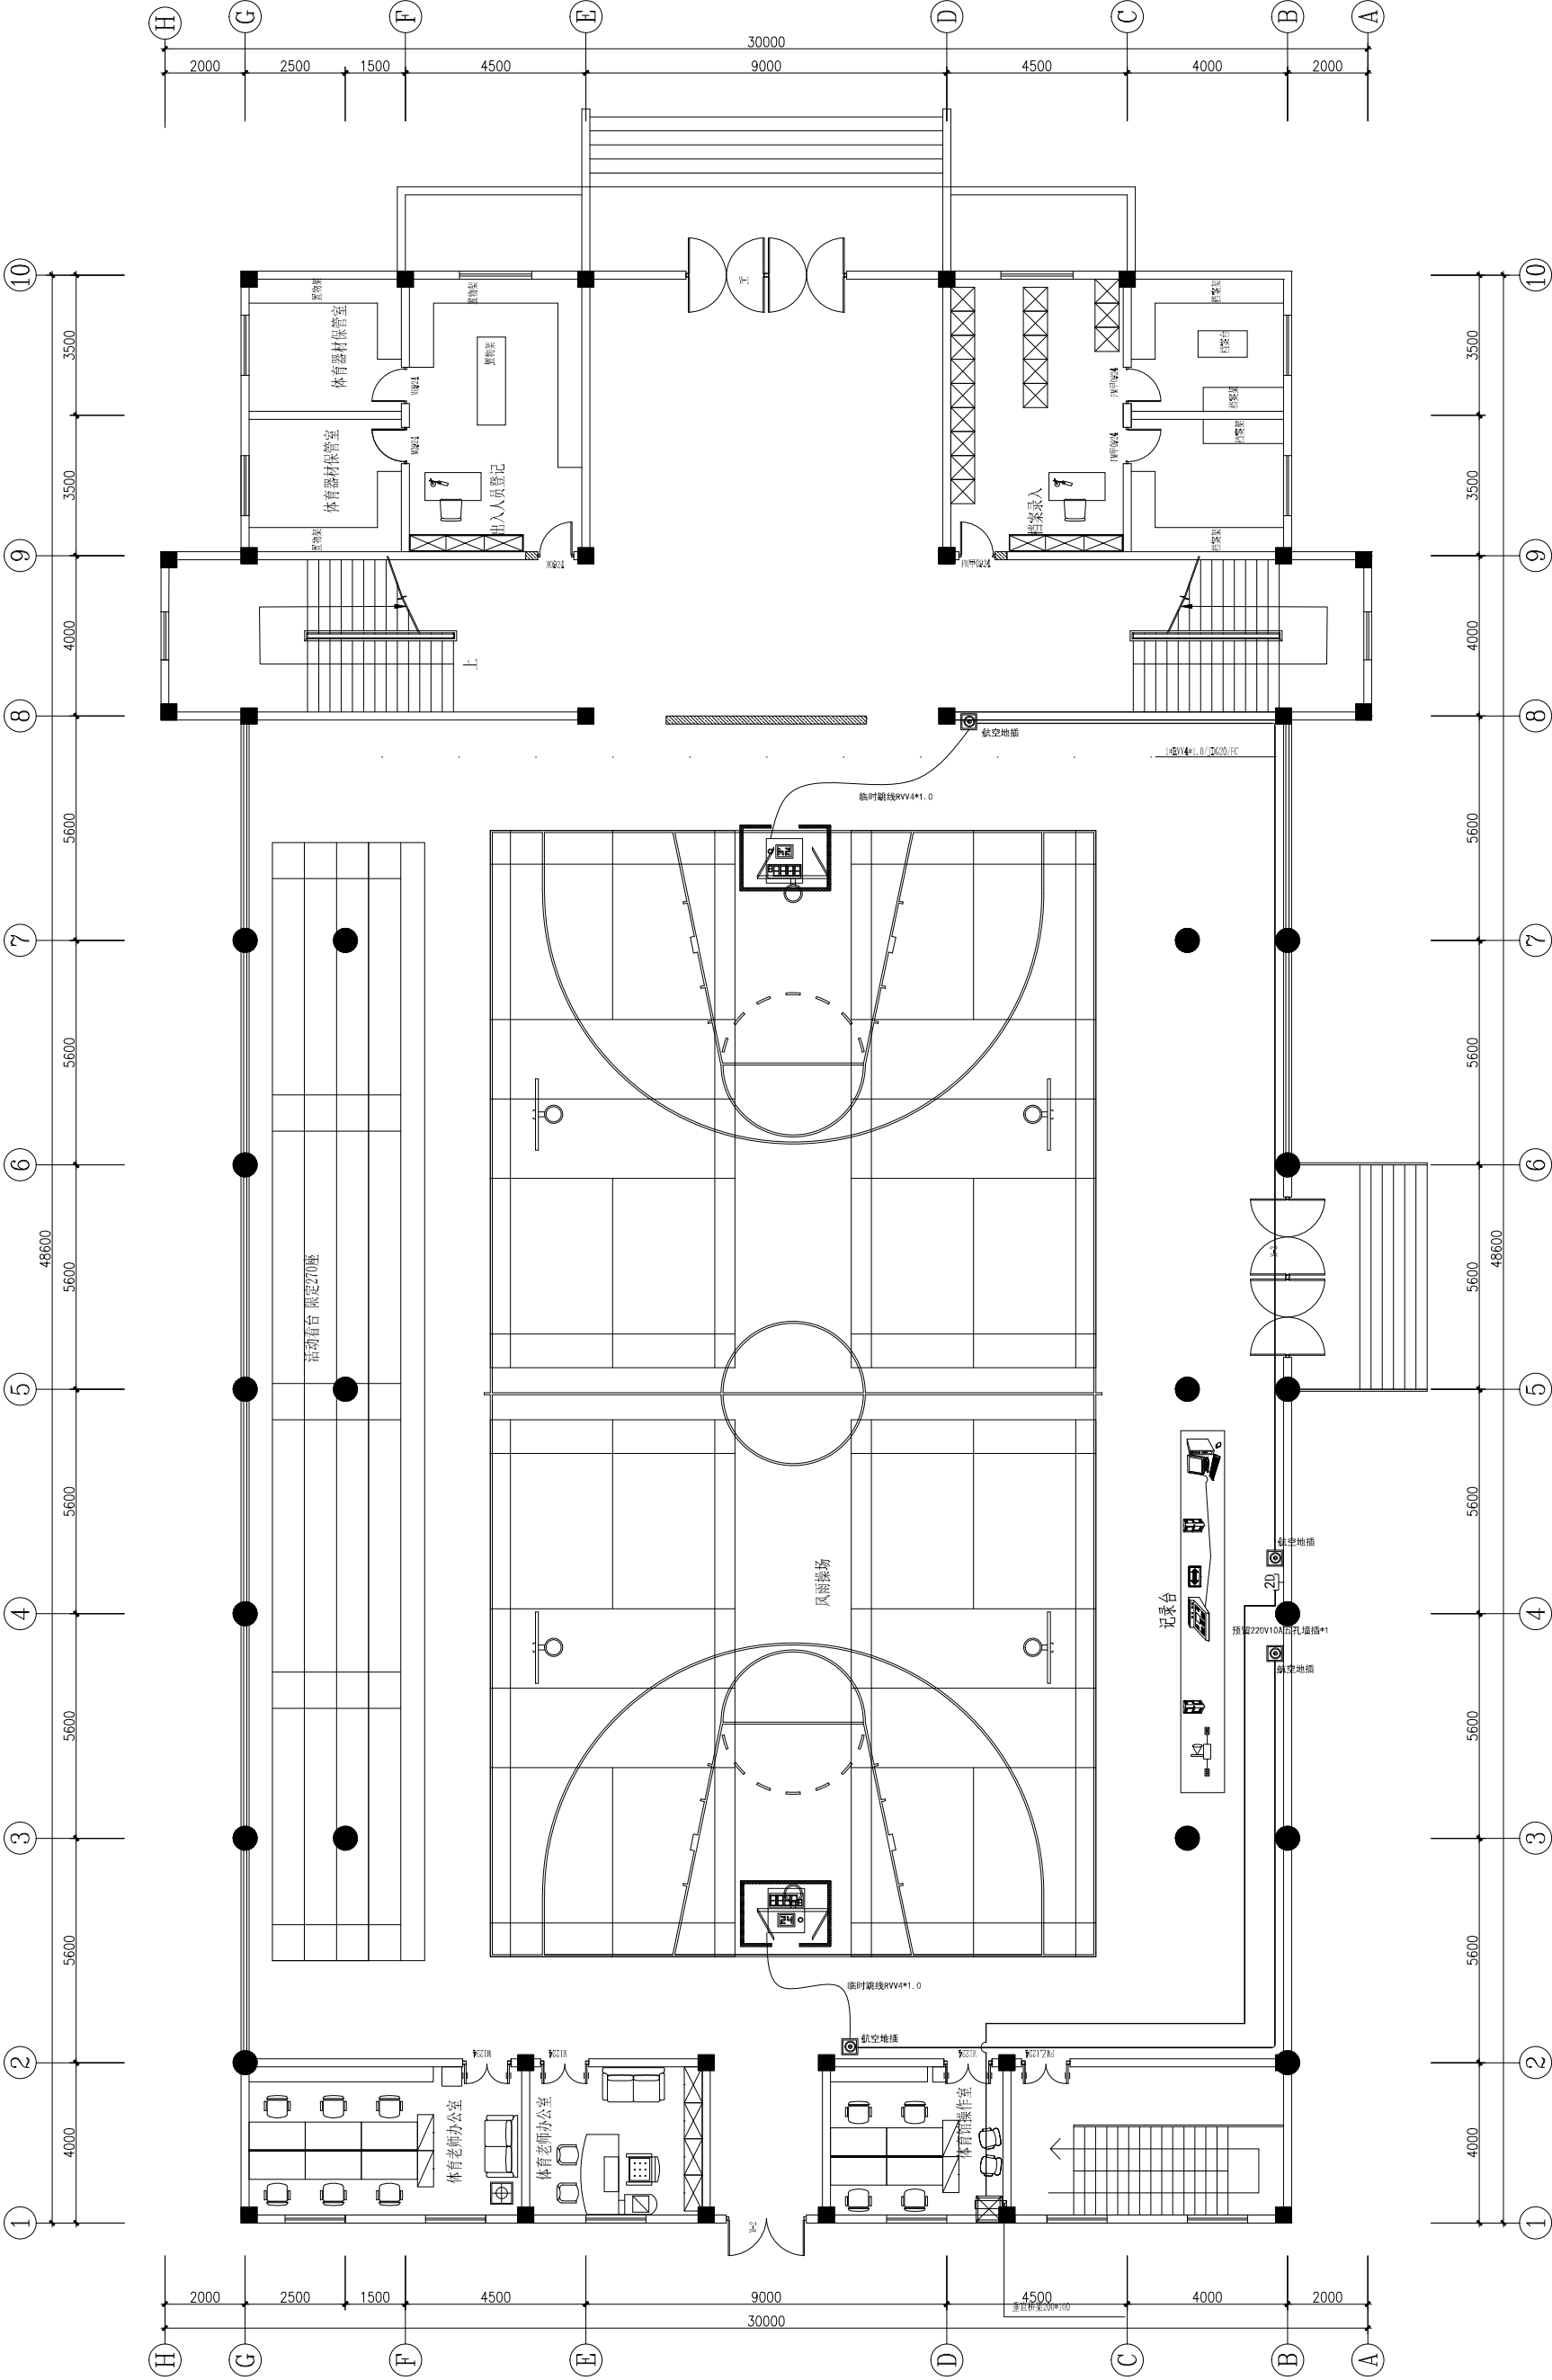

体育馆一层篮球比赛计时计分平面图

上海开艺设计集团有限公司				建设单位	江苏白蒲中学	专业	智能化	单位出图专用章	
工程设计证书编号(甲级): A131001607				项目名称	江苏白蒲中学体育馆改造装修设计服务项目	比例		个人执业专用章	
叶军				工程名称	江苏白蒲中学体育馆改造装修设计服务项目	设计阶段	施工图		
毕浩亮				图名	一层篮球比赛计时计分平面图	日期	2025.04		
陈侠				设计		版别	A		
成伟				制图		图号	智施-05		
叶军				审核		子项编号			
叶军				项目负责		工程编号			
叶军				项目经理					