


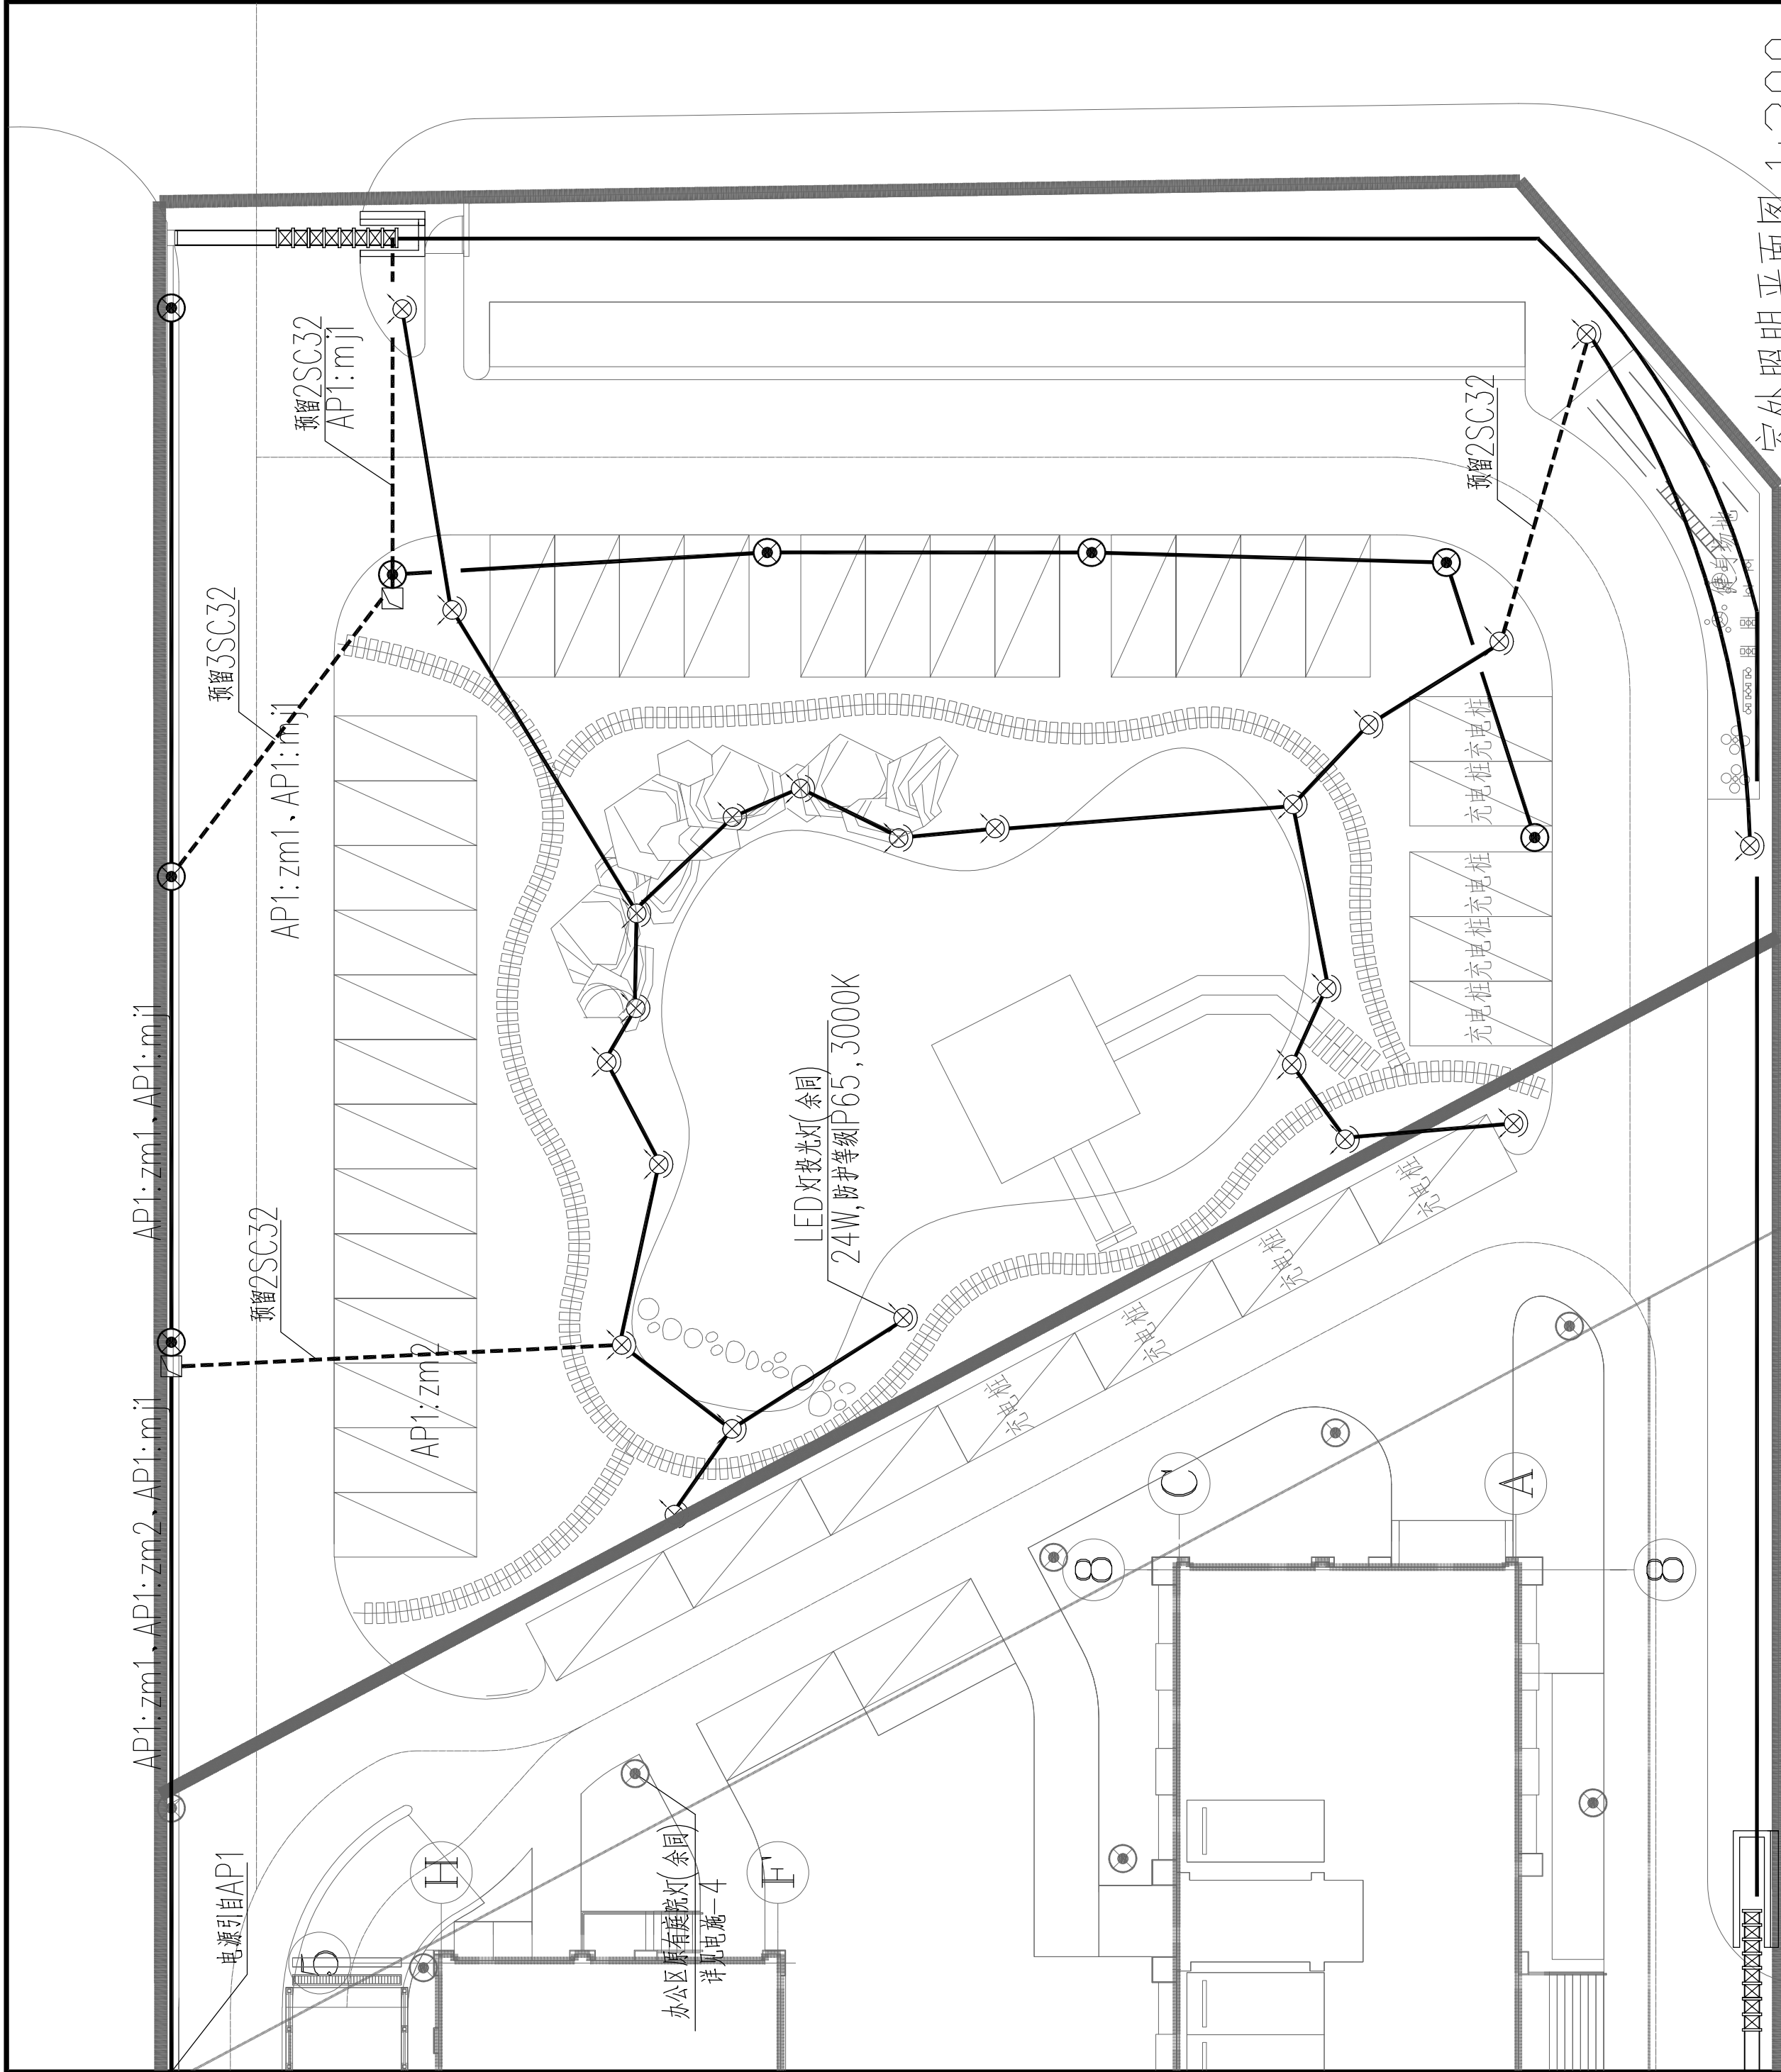

注: 1、设计说明及图例等内容详原施工图。  
2、办公区室外照明详原室外照明图纸, 此次设计仅增加景观区室外照明, 电源引自原室外照明箱

| 回路名称                | 回路名称                | 回路名称                | 回路名称                | 回路名称                |
|---------------------|---------------------|---------------------|---------------------|---------------------|
| 原有庭院灯               | 原有庭院灯               | 新增庭院灯               | 新增庭院灯               | 新增庭院灯               |
| YJV-5x6-PE(SC)32-FC | YJV-5x6-PE(SC)32-FC | YJV-3x6-PE(SC)32-FC | YJV-3x6-PE(SC)32-FC | YJV-3x6-PE(SC)32-FC |
| 原有庭院灯               | 原有庭院灯               | 新增庭院灯               | 新增庭院灯               | 新增庭院灯               |
| YJV-5x6-PE(SC)32-FC | YJV-5x6-PE(SC)32-FC | YJV-3x6-PE(SC)32-FC | YJV-3x6-PE(SC)32-FC | YJV-3x6-PE(SC)32-FC |
| 原有庭院灯               | 原有庭院灯               | 新增庭院灯               | 新增庭院灯               | 新增庭院灯               |
| YJV-5x6-PE(SC)32-FC | YJV-5x6-PE(SC)32-FC | YJV-3x6-PE(SC)32-FC | YJV-3x6-PE(SC)32-FC | YJV-3x6-PE(SC)32-FC |
| 原有庭院灯               | 原有庭院灯               | 新增庭院灯               | 新增庭院灯               | 新增庭院灯               |
| YJV-5x6-PE(SC)32-FC | YJV-5x6-PE(SC)32-FC | YJV-3x6-PE(SC)32-FC | YJV-3x6-PE(SC)32-FC | YJV-3x6-PE(SC)32-FC |
| 原有庭院灯               | 原有庭院灯               | 新增庭院灯               | 新增庭院灯               | 新增庭院灯               |
| YJV-5x6-PE(SC)32-FC | YJV-5x6-PE(SC)32-FC | YJV-3x6-PE(SC)32-FC | YJV-3x6-PE(SC)32-FC | YJV-3x6-PE(SC)32-FC |

AP1 照明配电箱新增回路示意图

出图章

STAMP 1

注册建筑师/注册结构师专用章

STAMP 2

合作设计

CO-OPERATED WITH

平面示意

KEY PLAN

签名 SIGNED

技术总负责人

TECHNICAL CHIEF

李小刚

项目负责人

PROJECT CHIEF

杨大龙

专业负责人

DISCIPLINE CHIEF

赵慧萍

审核

VERIFIED BY

赵慧萍

校对

CHECKED BY

徐广栋

设计

DESIGNED BY

薛陈

绘图

DRAWN BY

薛陈

会签 CONFIRMED BY

总图

SITE PLAN

给排水

WT&WWT

建筑

ARCHITECTURE

暖通

HV&AC

结构

STRUCTURE

电气

ELECTRI

江苏中珩

建筑设计研究院有限公司

JIANGSU ZHONGHENG ARCHITECTURAL & AR INSTITUTE CO., LTD.

证书号 LICENSE NO.

A132017002

建设单位

ERECTOR

工程名称

PROJECT

子项

SUB ITEM

室外路灯

专业

DISCIPLINE

电气

设计阶段

施工图

图名

TITLE

室外照明平面图

工程号

PRO NO.

2022-ZH-108(J)

图号

DRAWING NO.

版本号

VERSION

A

电施-5

日期

DATE

2024.08

本图纸版权归本院所有, 不得用于工程以外范围

This drawing & design are copyright and no portion may be reproduced without the written permission of the JZAI

未加盖我公司出图专用章其设计图无效

