 
 



ZJ12.1

工程变更（补充）图纸通知单

序列号：B01

| | | | | | | |
|-----------|---|------|---|---|---------------------------------|--|
| 工程名称 | 国庆中路与羌溪中路东北角强弱电箱体迁改工程 | | | 建设单位 | 泰兴市市政公用事业服务中心（市园林绿化服务中心、市城建档案馆） | |
| 专业工程 | 园林建筑 | | | 监理单位 | | |
| 工程编号 | 251025 | 专业编号 | 13S | 施工单位 | | |
| 变更补充内容及原因 | 泰兴市环网柜统一建设。根据相关部门建议，对迁改后的强弱电箱箱体包装的材质和做法进行更改。材质由原来的热镀锌钢更改为铝合金材质，具体材质及做法详见图纸 B01.1~B01.2。 | | | | | |
| 项目负责人 |  | | 校核 |  | 南通市市政工程设计院 有限责任公司 | |
| 专业负责人 |  | 审核 |  | | | |
| 设计 |  | 审定 |  | 2025-11-27 | | |

| 日期 | 记要 | 日期 | 记要 |
|----|----|----|----|
| | | | |

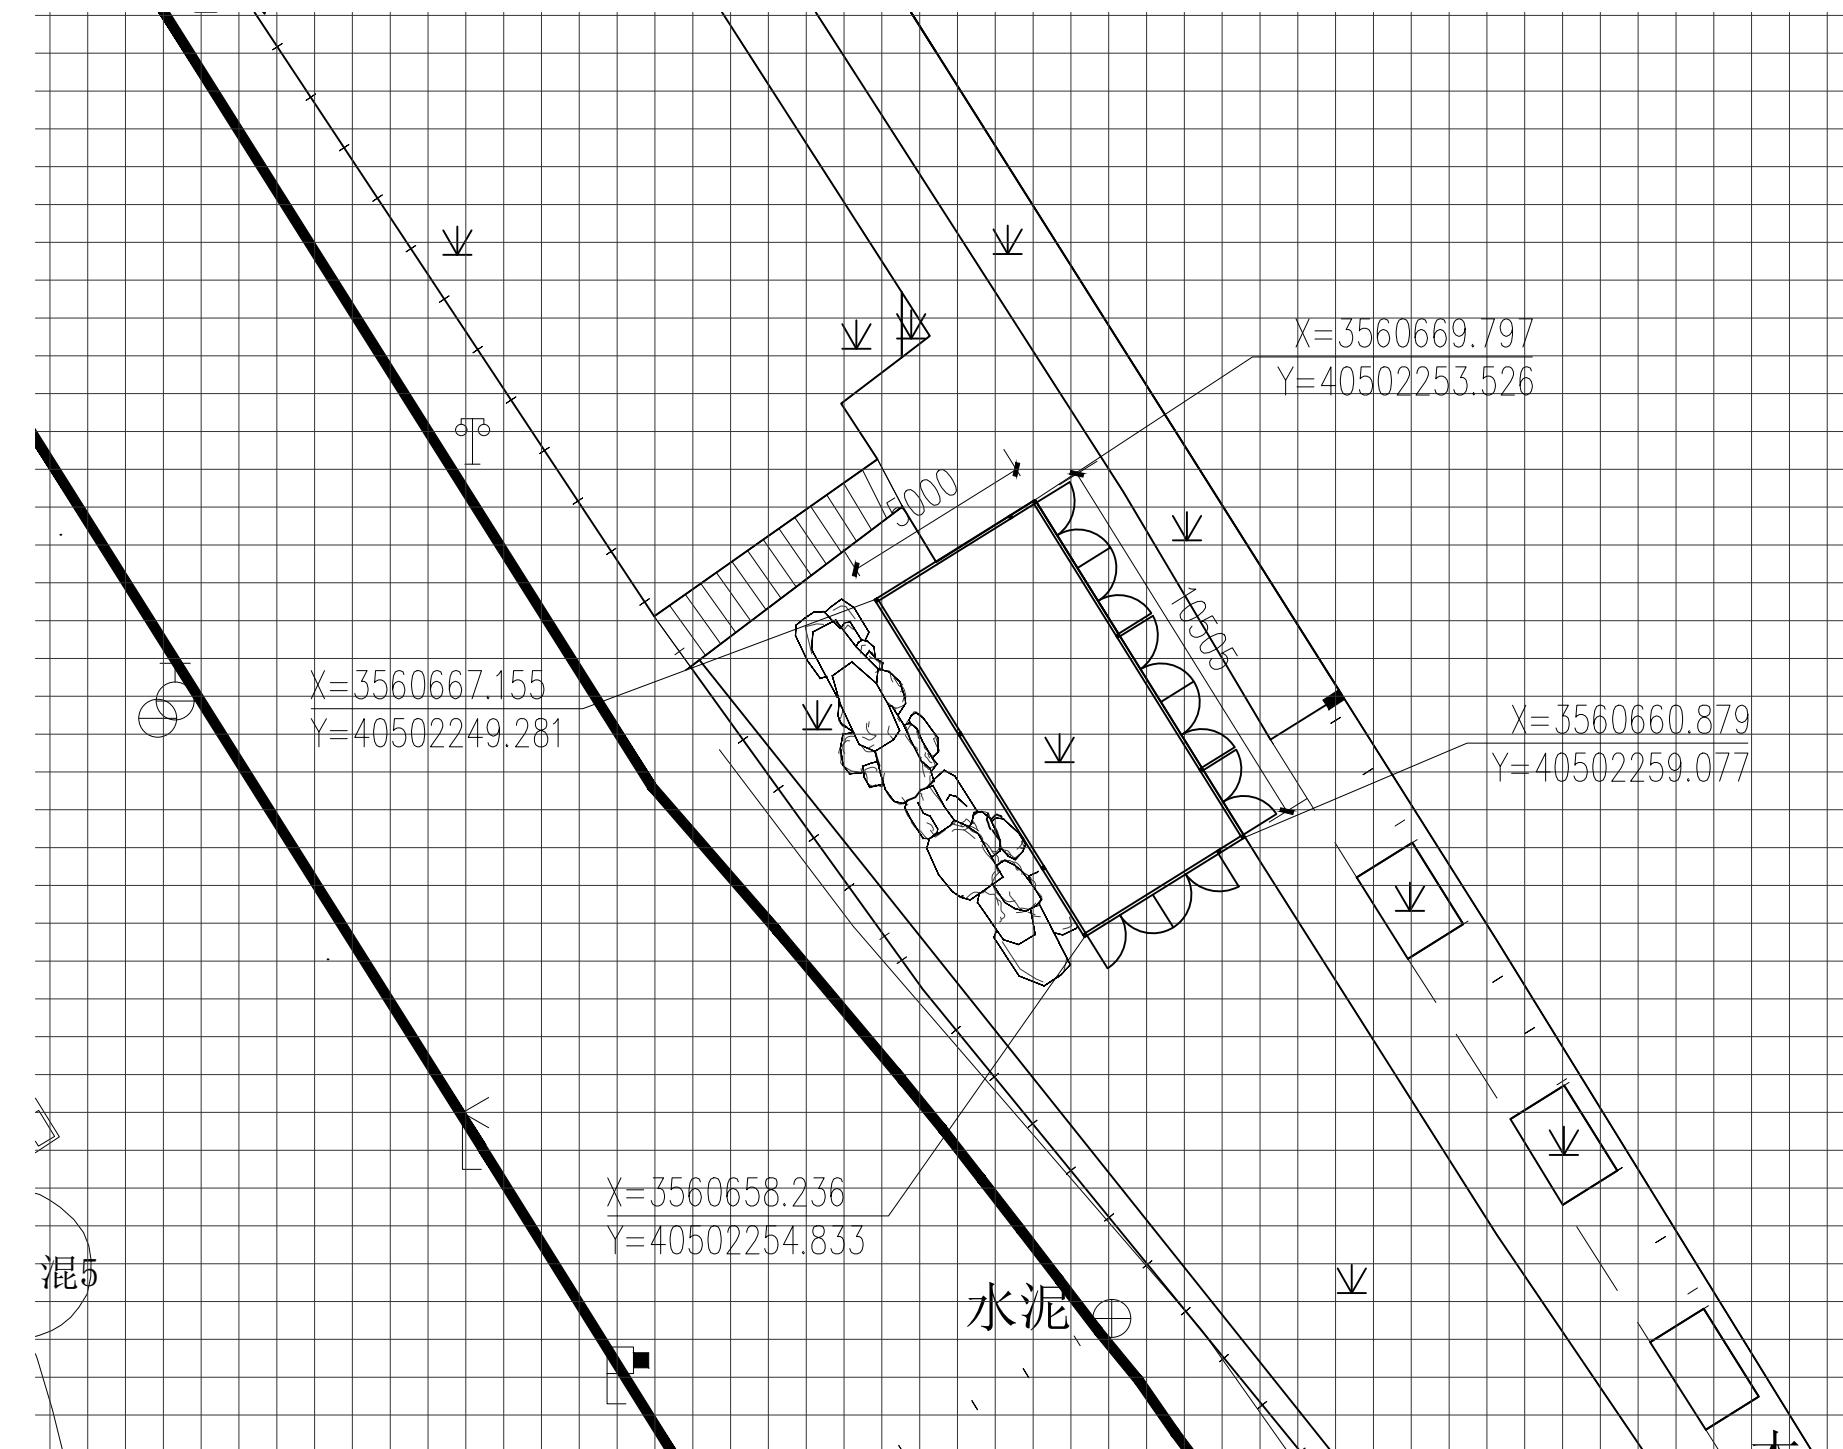

尺寸定位网格平面图
SCALE 1:200

说明：图中方格网为1000mm×1000mm大小。




南通市市政工程设计院有限责任公司

NanTong Municipal Engineering Design Institute ., LT

设计证书：市政专业甲级、风景园林甲级、建筑工程甲

编号·A132002452·A23200245

| 日期 | 记要 | 日期 | 记要 |
|----|----|----|----|
| | | | |
| | | | |

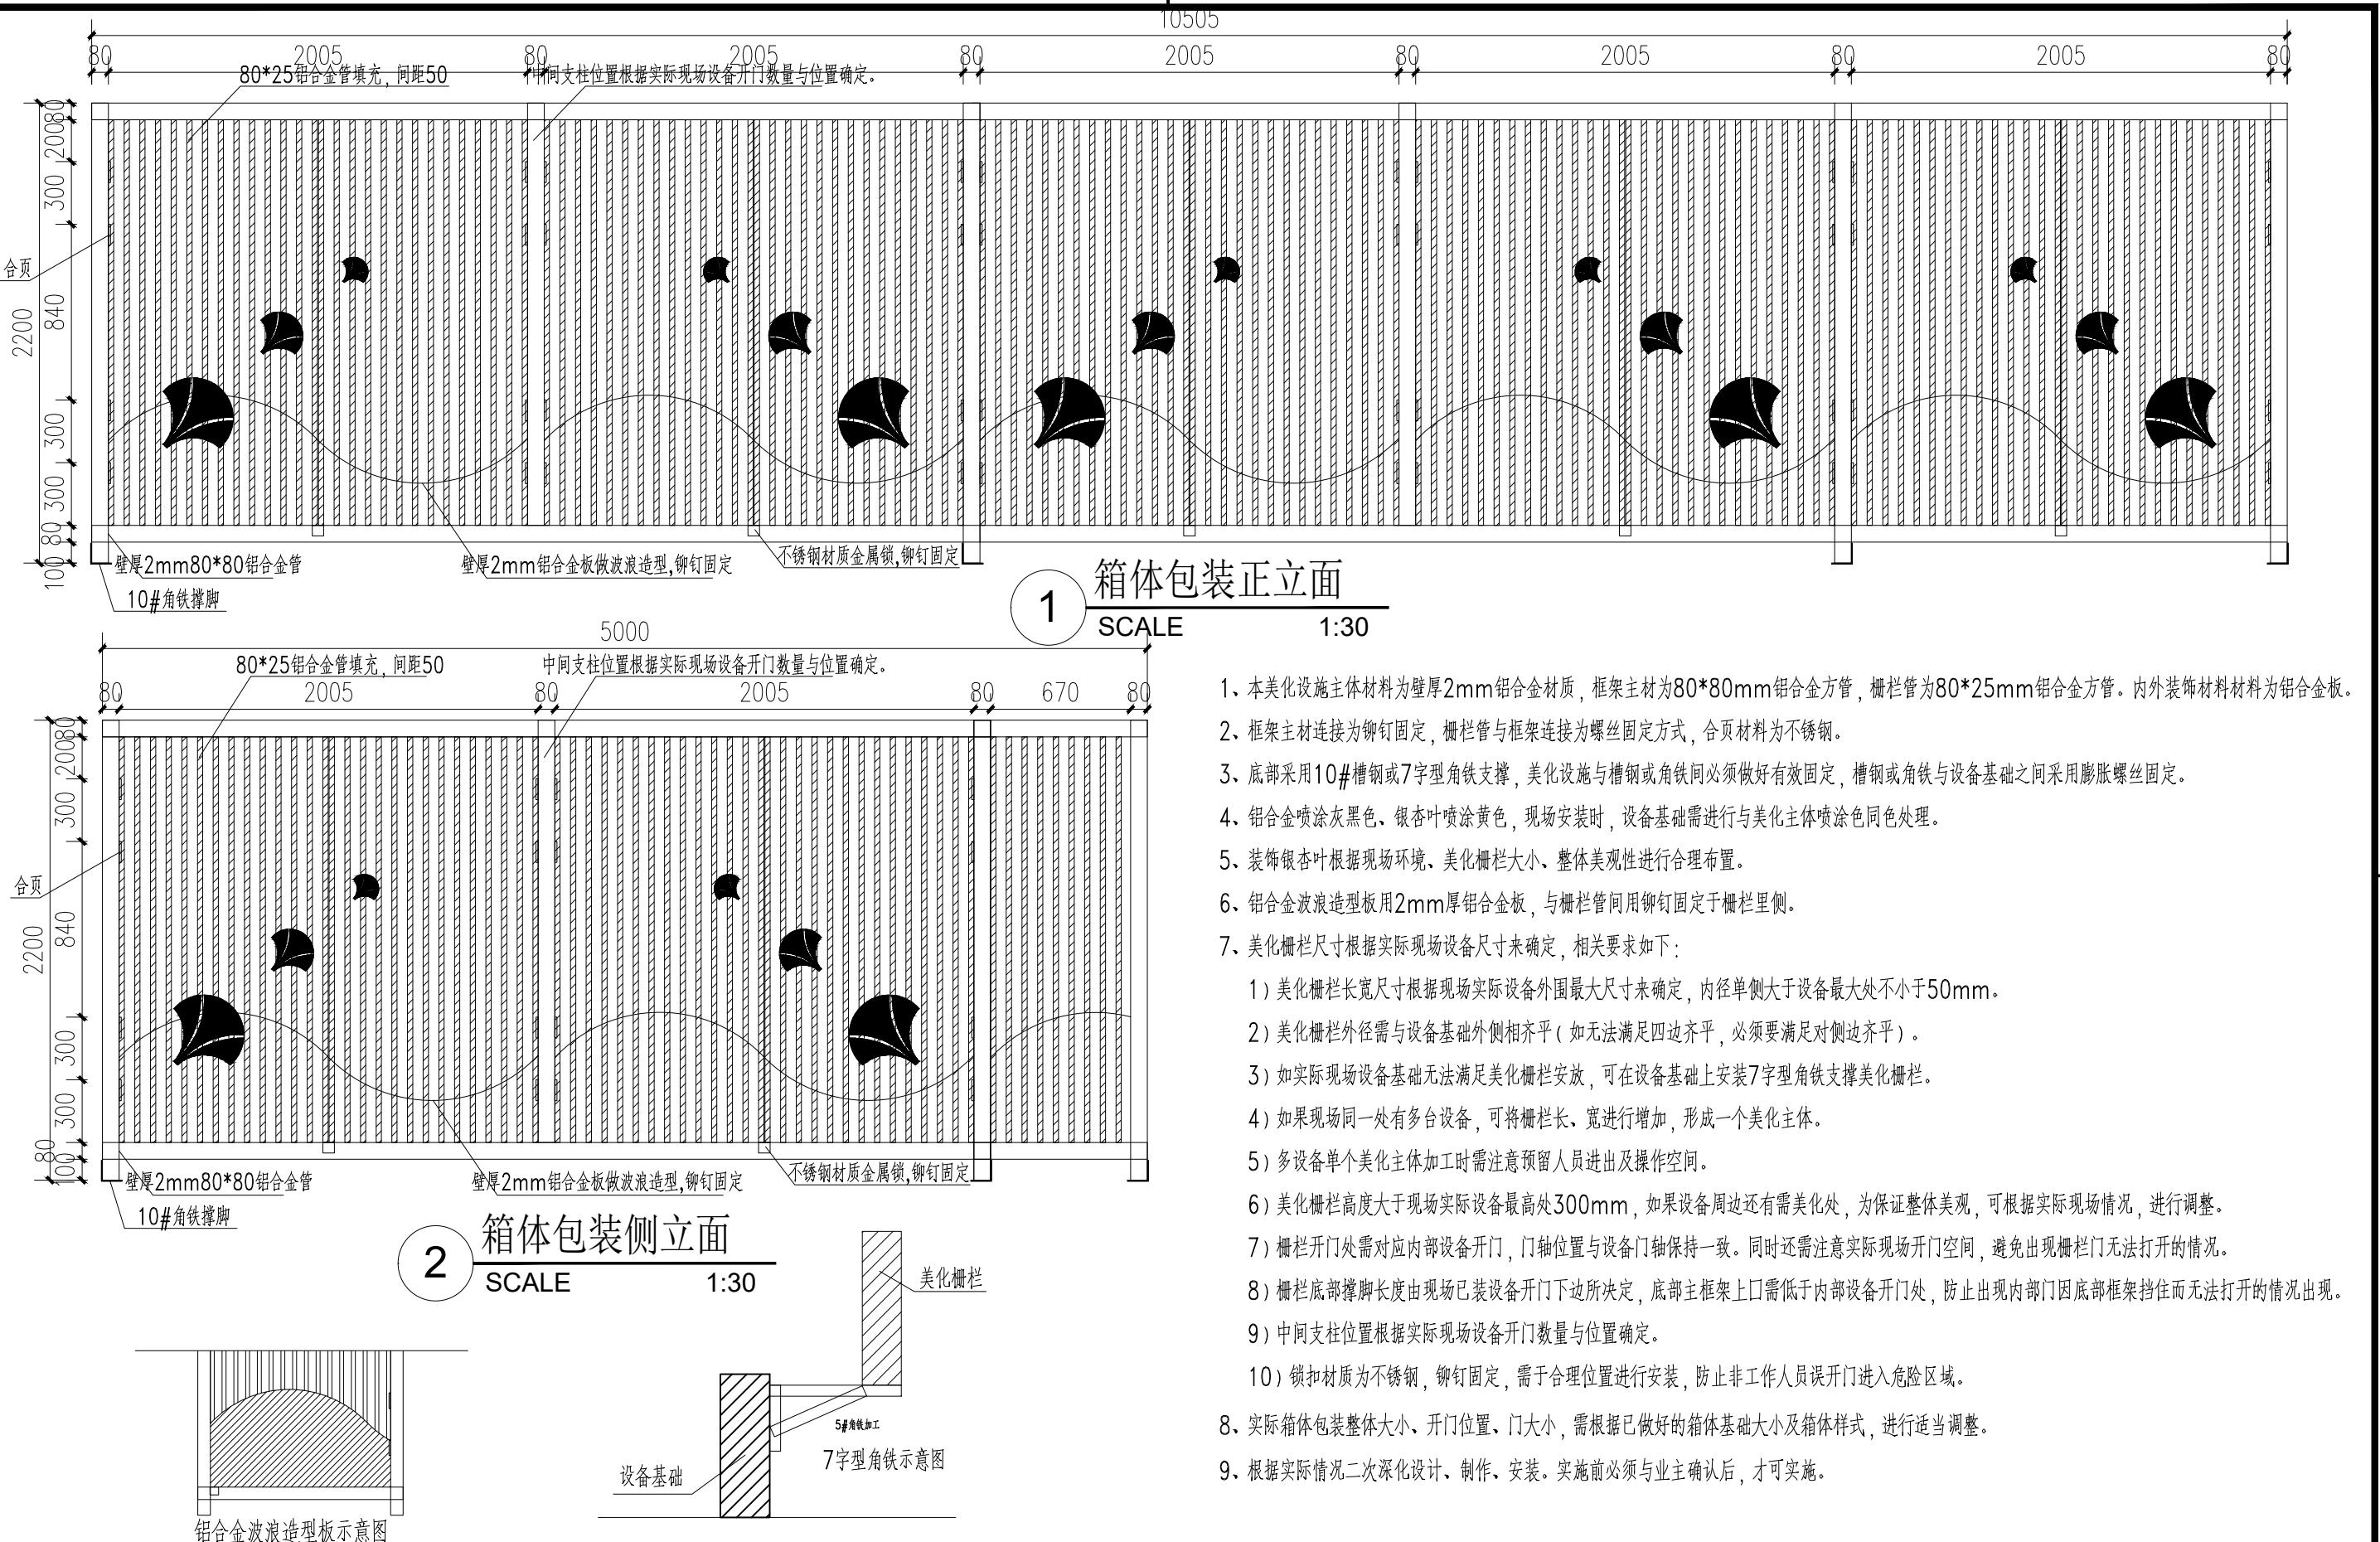

南通市市政工程设计院有限责任公司

NanTong Municipal Engineering Design Institute ., LTD

设计证书：市政专业甲级 风景园林甲级 建筑工程甲级

编号：A132002452 A232002459