

序号	???号	？？名 称	版幅	日期	？注
01		封面	A2	2025.07	
02	RDS-00	??目?	A2	2025.07	
03	RDS-01	??施工?明	A2	2025.07	
04	RDS-02	???控系??	A2	2025.07	
05	RDS-03	??房安防?控平面?	A2	2025.07	
06	RDS-04	西?房安防?控平面?	A2	2025.07	
07					
08					
09					
10					
11					
12					
13					
14					
15					
16					
17					
18					
19					
20					
21					
22					
23					
24					
25					
26					
27					
28					
29					
30					

重要:
本图纸受版权法律保护。未经授权的复制、分发此图纸或任何部分将会导致严重的民事和刑事处罚,及依照法律规定最大限额的起诉所有的图纸尺寸仅供参考,合同方应在施工前对尺寸进行核实。如有较大设计出图请及时通知原设计单位予以重新设计出图。

项目 PROJECT

冒襄生平事迹展



图名: **图纸目录**

审核人	冯生茂	江七武
设计负责人	覃祚盛	覃祚盛
校对人	豆佳启	豆佳启
专业负责人	刘伟楠	刘伟楠
设计人	陈扬泽	陈扬泽
制图人	商华伟	商华伟

金士山國立公園管理處

工程编号			
比例	见图	类别	弱电施
日期	2025.07	图号	RDS-00

工种会签	建筑	给排水	电气
	结构	燃气	暖通

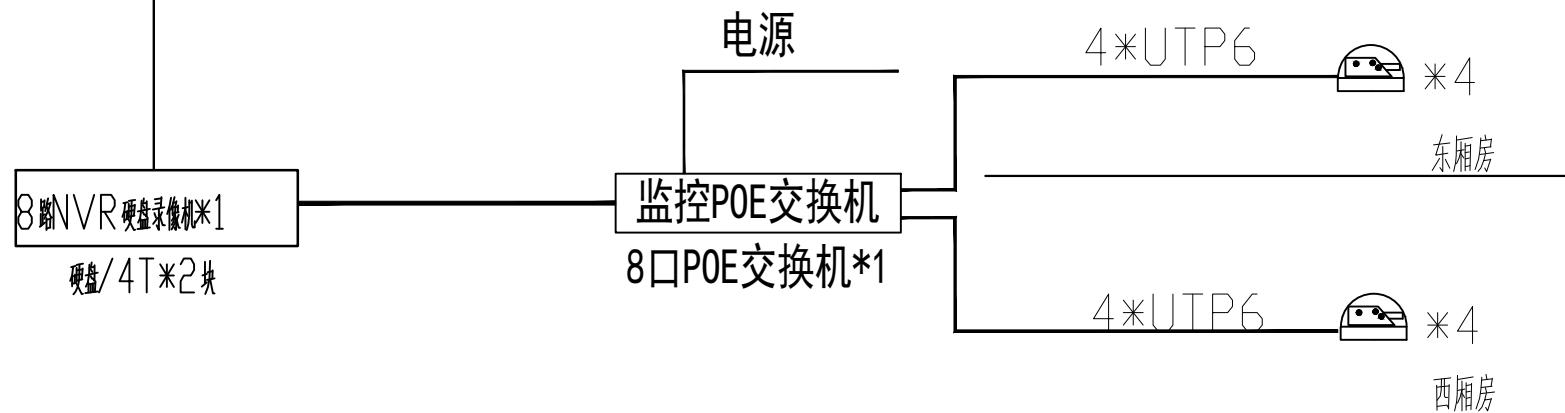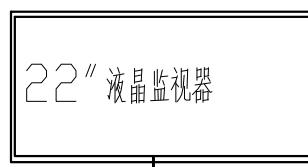

重要:			
<p>本图纸受版权法律保护。未经授权的复制、分发此图纸或任何部分 将会导致严重的民事和刑事处罚,及依照法律规定最大限度的赔偿。 所有的图纸尺寸仅供参考,合同方应在施工前对尺寸进行核实。 如有较大设计变更请及时通知原设计单位予以重新设计出图。</p>			
项目 PROJECT			
冒襄生平事迹展			
版号	修改日期		
图名:			
视频监控系统图			
审核人	冯生茂	汪生武	
设计人	覃祚盛	覃祚盛	
负责人	豆佳启	豆佳启	
专业负责人	刘伟楠	刘伟楠	
设计人	陈扬泽	陈扬泽	
制图人	商华伟	商华伟	
单位出图专用章盖章			
个人出图专用章盖章			
工程编号			
比例	见图	类别	弱电施
日期	2025.07	图号	RDS-02

工种会签	建筑	给排水	电气
	结构	煤气	暖通

给排水 电气

111

工种会签

接至西厢房

9800

9800

一、征召不就

二、结交志士
UTP6-JDG20-CC/WC

三、抚恤遗孤

序厅序言墙

第二单元 以“节”名世

四、振济灾民

四、托剧言志
55寸视频

五、文人雅集

四、复社中坚

三、能书善画

一、江淮巨族

二、少年王勃

第一单元 以“才”惊世

透明屏

独立柜

壁龛柜

龛柜

悬挑柜

东厢房安防监控平面图

1:30

重要：

本图纸受版权法律保护。未经授权的复制、分发此图纸或任何部分将会导致严重的民事和刑事处罚,及依照法律规定最大限度的起诉所有的图纸尺寸仅供参考,合同方应在施工前对尺寸进行核实。如有较大设计出图请及时通知原设计单位予以重新设计出图。

项目 PROJECT

冒襄生平事迹展

版号 修 改 日 期

图名:


审核人	冯生茂
设计负责人	覃祚盛
校对人	豆佳启
专业负责人	刘伟楠
设计人	陈扬泽
制图人	商华伟

单位出图专用章

企人山图圭用意善

工程编号			
比例	见图	类别	弱电施
日期	2025.07	图号	RDS-0

建 筑	给 排 水	电 气
结 构	燃 气	
工 种 会 签	暖 通	

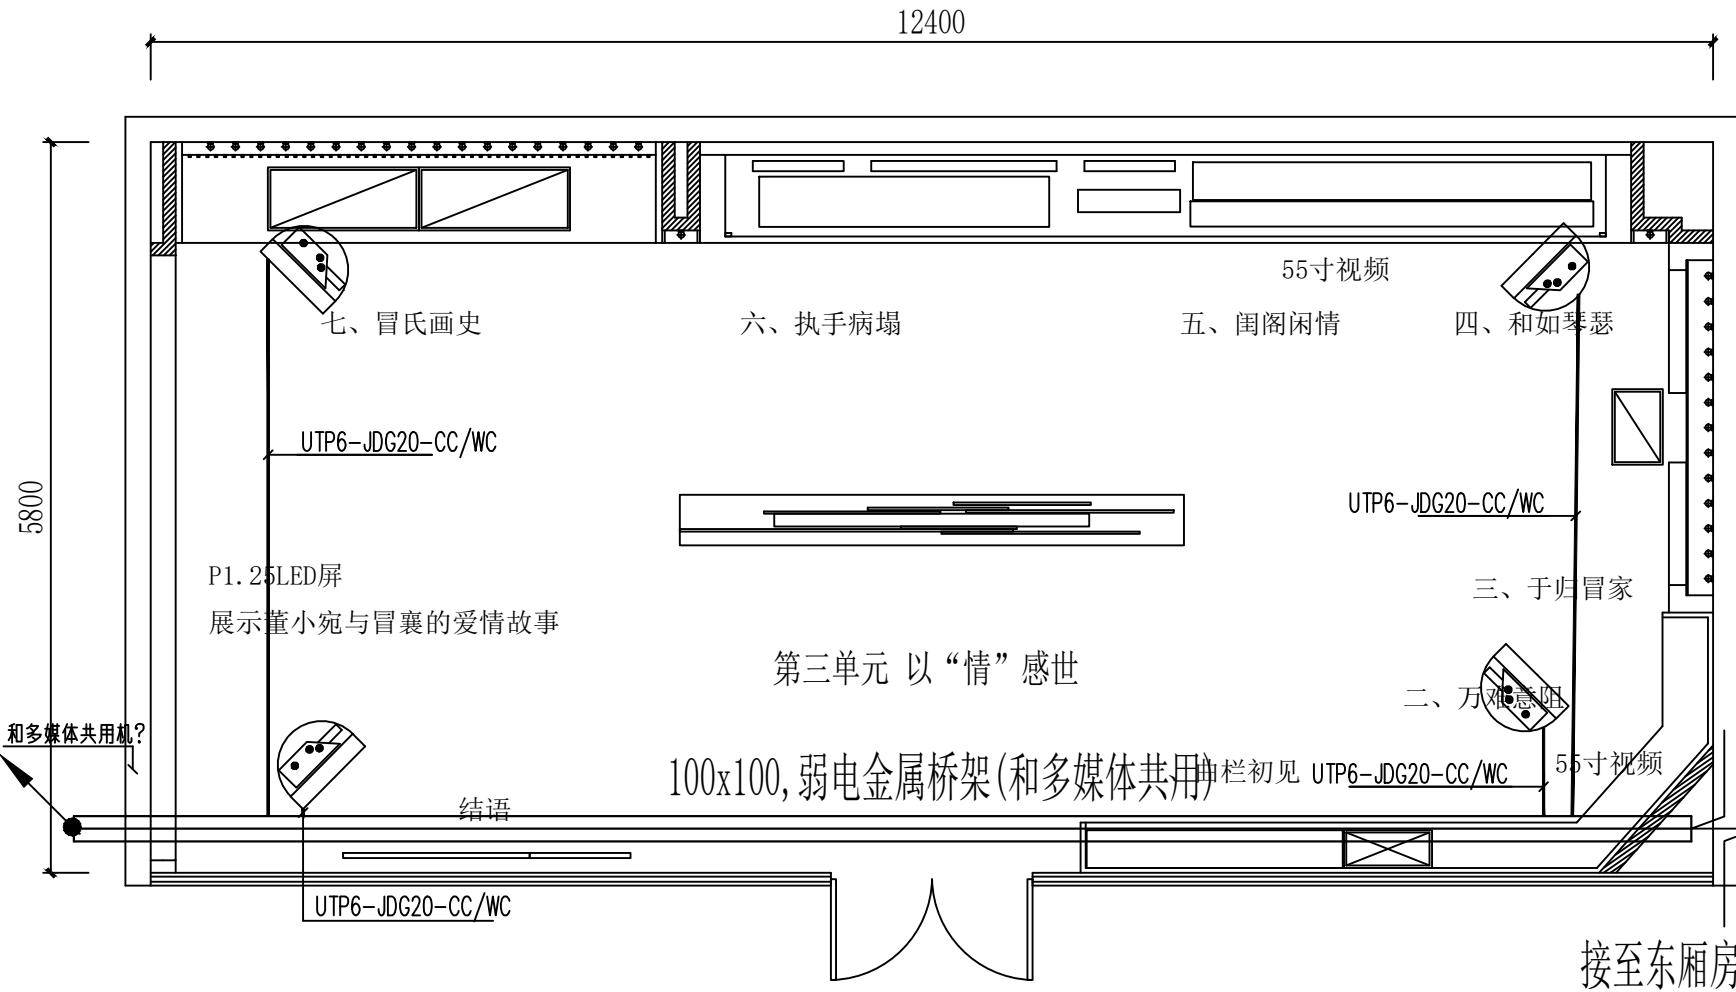

西厢房安防监控平面图

重要:
本图纸受版权法律保护。未经授权的复制、分发此图纸或任何部分
将会导致严重的民事和刑事处罚。及依照法律规定最大限度的赔偿。
所有的图纸尺寸仅供参考。合同方应在施工前对尺寸进行核实。
如有较大设计变更请及时通知原设计单位予以重新设计出图。

项目 PROJECT

冒襄生平事迹展

版号 1 修改日期

图名: 西厢房安防监控平面图

审核人 冯生茂 汪生武
设计负责人 覃祥盛 覃祥盛
校对人 豆佳启 豆佳启
专业负责人 刘伟楠 刘伟楠
设计人 陈扬洋 陈扬洋
制图人 商华伟 商华伟

单位 出图专用章 盖章

个人出图专用章 盖章

工程 编 号			
比 例	见图	类 别	弱电施
日 期	2025.07	图 号	RDS-04