



负一层厨房排水平面图 1:100

注册章	
山东省建筑设计研究院有限公司 Shandong Provincial Architecture Design Research Institute Co., Ltd.	
本图未盖章无效	
注册章	
会签	
设计	
绘图	
建设单位	连云港市中医院
工程名称	江苏省中医院连云港医院项目
子项名称	厨房专项工程
图名	给排水负一层厨房排水平面图
工程编号	23309
子项编号	23309-S-x-015
专业	给排水
图号	1
设计阶段	施工图设计
版本	A
日期	2025.03.08

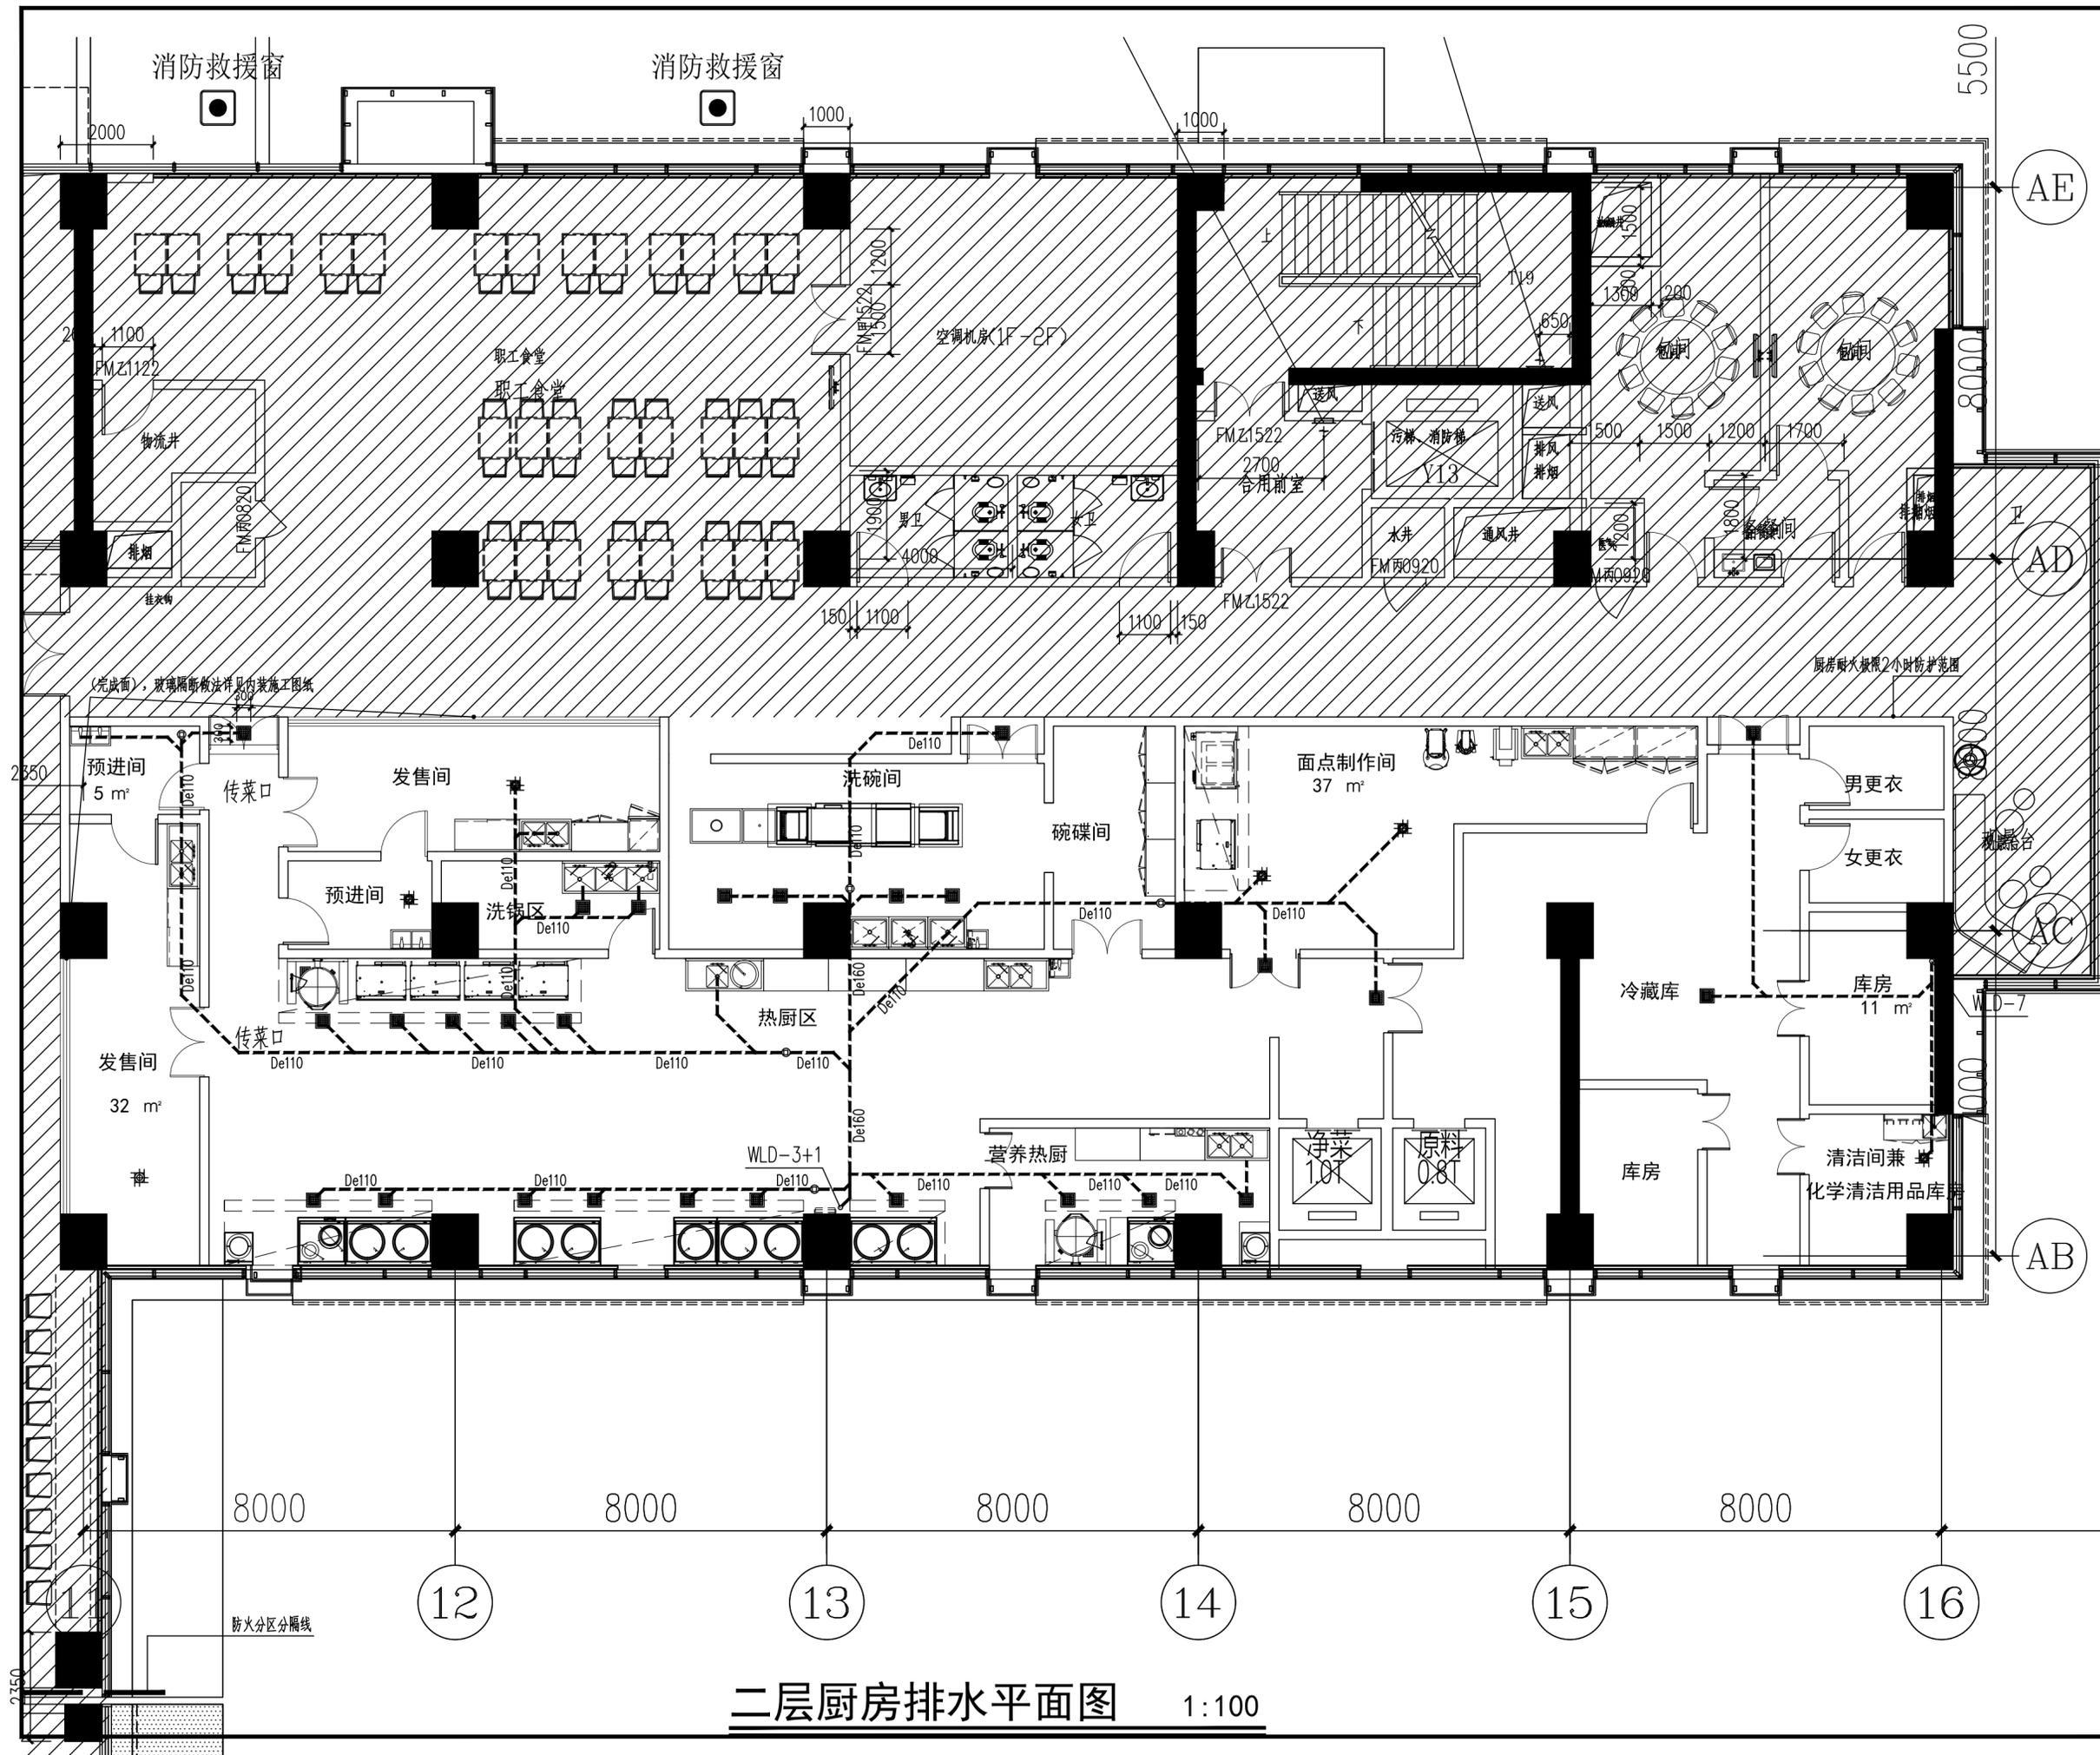


注解栏	
 山东省建筑设计研究院有限公司 Shandong Provincial Architecture Design & Research Institute Co., Ltd.	
本图未盖资质章无效	
注册章	
会签	
设计	
总方案	
专业负责人	
审定	
审核	
校对	
设计	
绘图	
建设单位	连云港市中医院
工程名称	江苏省中医院连云港医院项目
子项名称	厨房专项工程
图名	二层厨房排水平面图
工程编号	23309
子项编号	23309-S-x-015
专业	给排水
图号	3
设计阶段	施工图设计
版本	A
日期	2025.03.08

二层厨房排水平面图 1:100

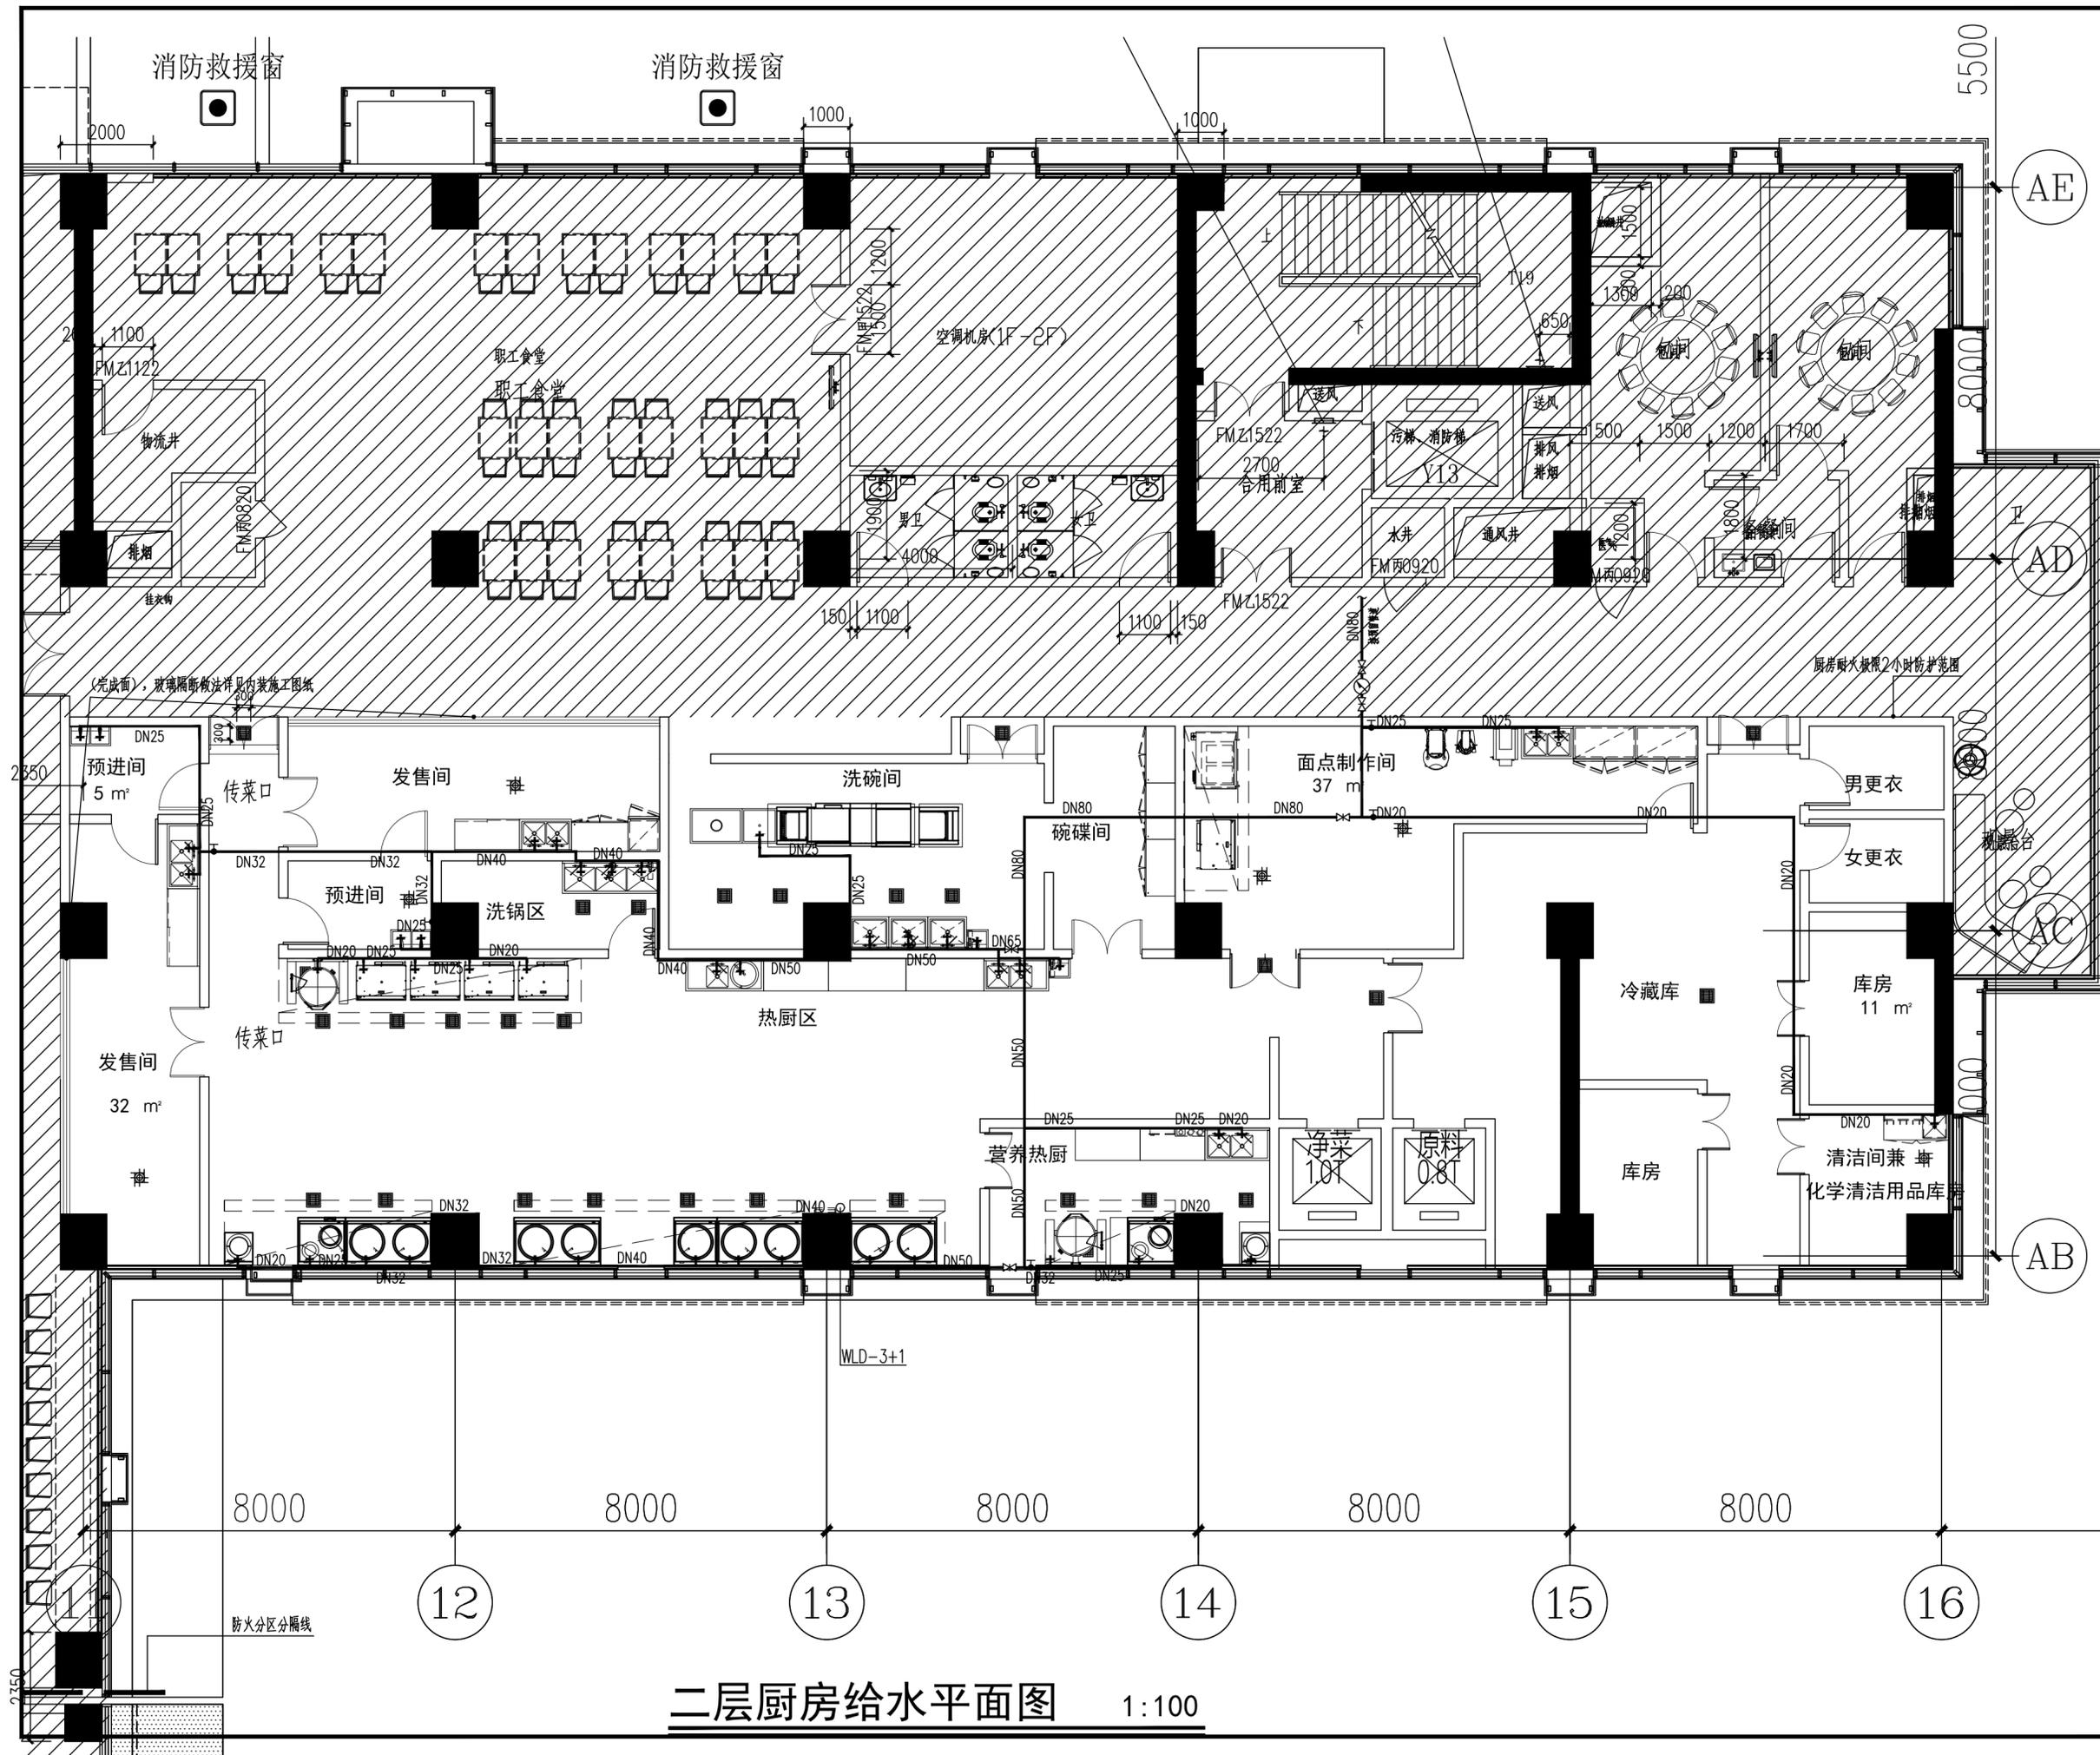


注解栏	
 山东省建筑设计研究院有限公司 Shandong Provincial Architecture Design Research Institute Co., Ltd.	
本图未盖资质章无效	
注册章	
会签	
设计	
总方案	
专业负责人	
审定	
审核	
校对	
设计	
绘图	
建设单位	连云港市中医院
工程名称	江苏省中医院连云港医院项目
子项名称	厨房专项工程
图名	二层厨房给水平面图
工程编号	23309
子项编号	23309-S-x-015
专业	给排水
图号	4
设计阶段	施工图设计
版本	A
日期	2025.03.08

二层厨房给水平面图 1:100

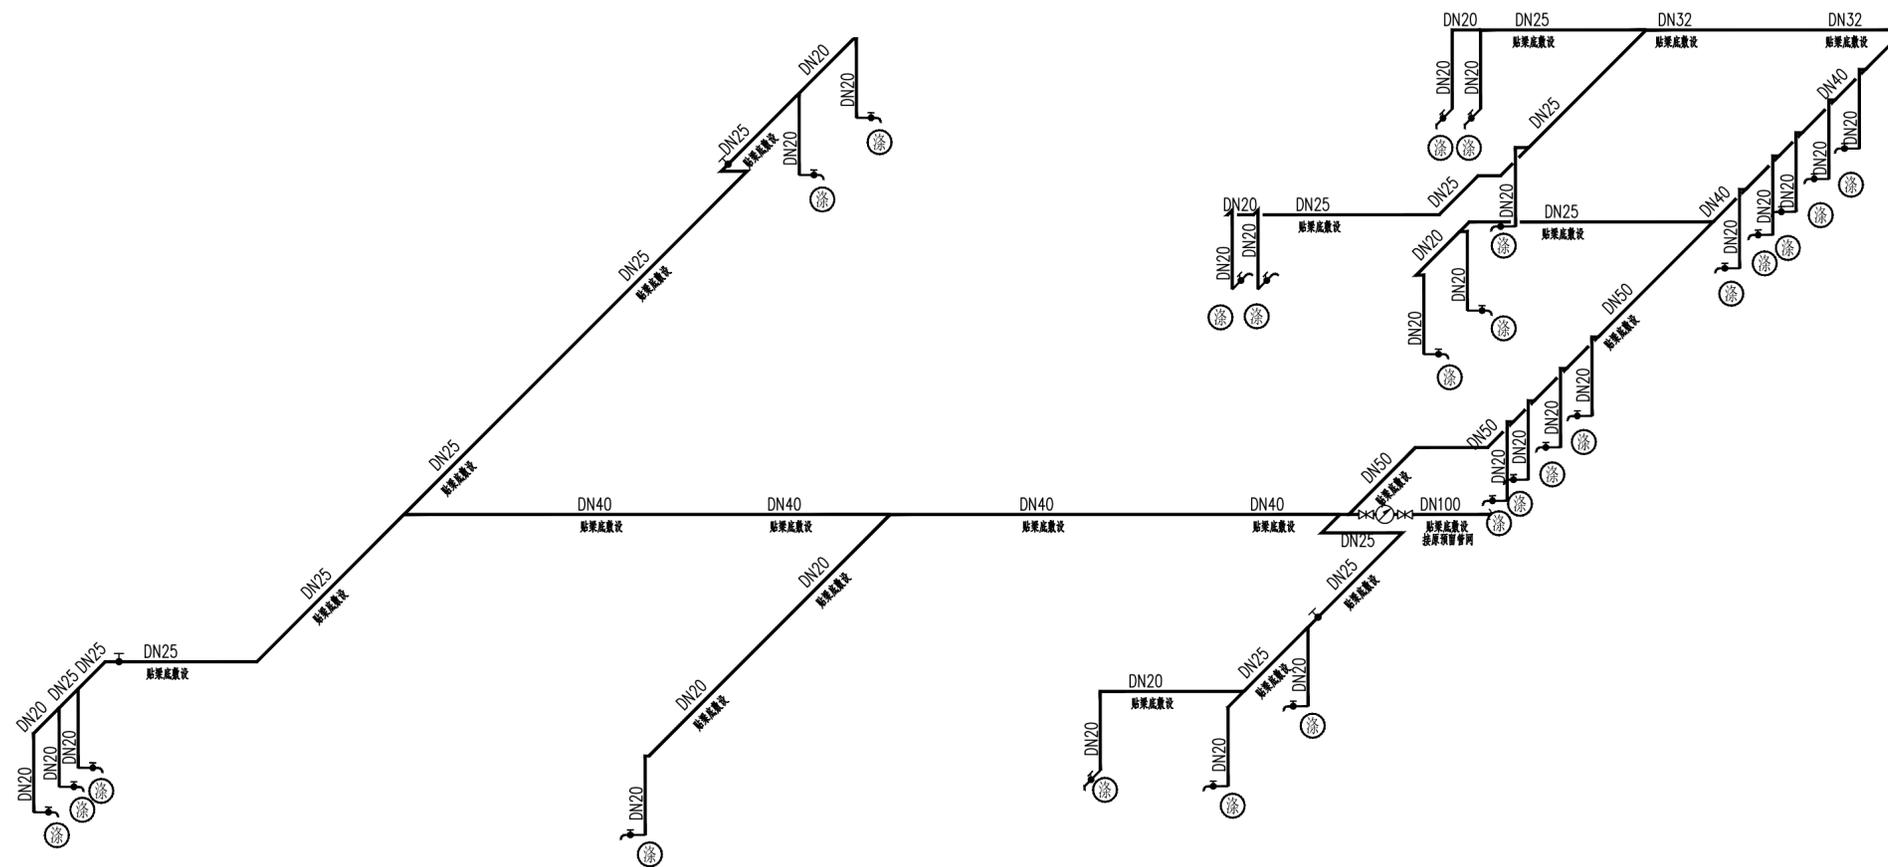

负一层厨房给水系统图

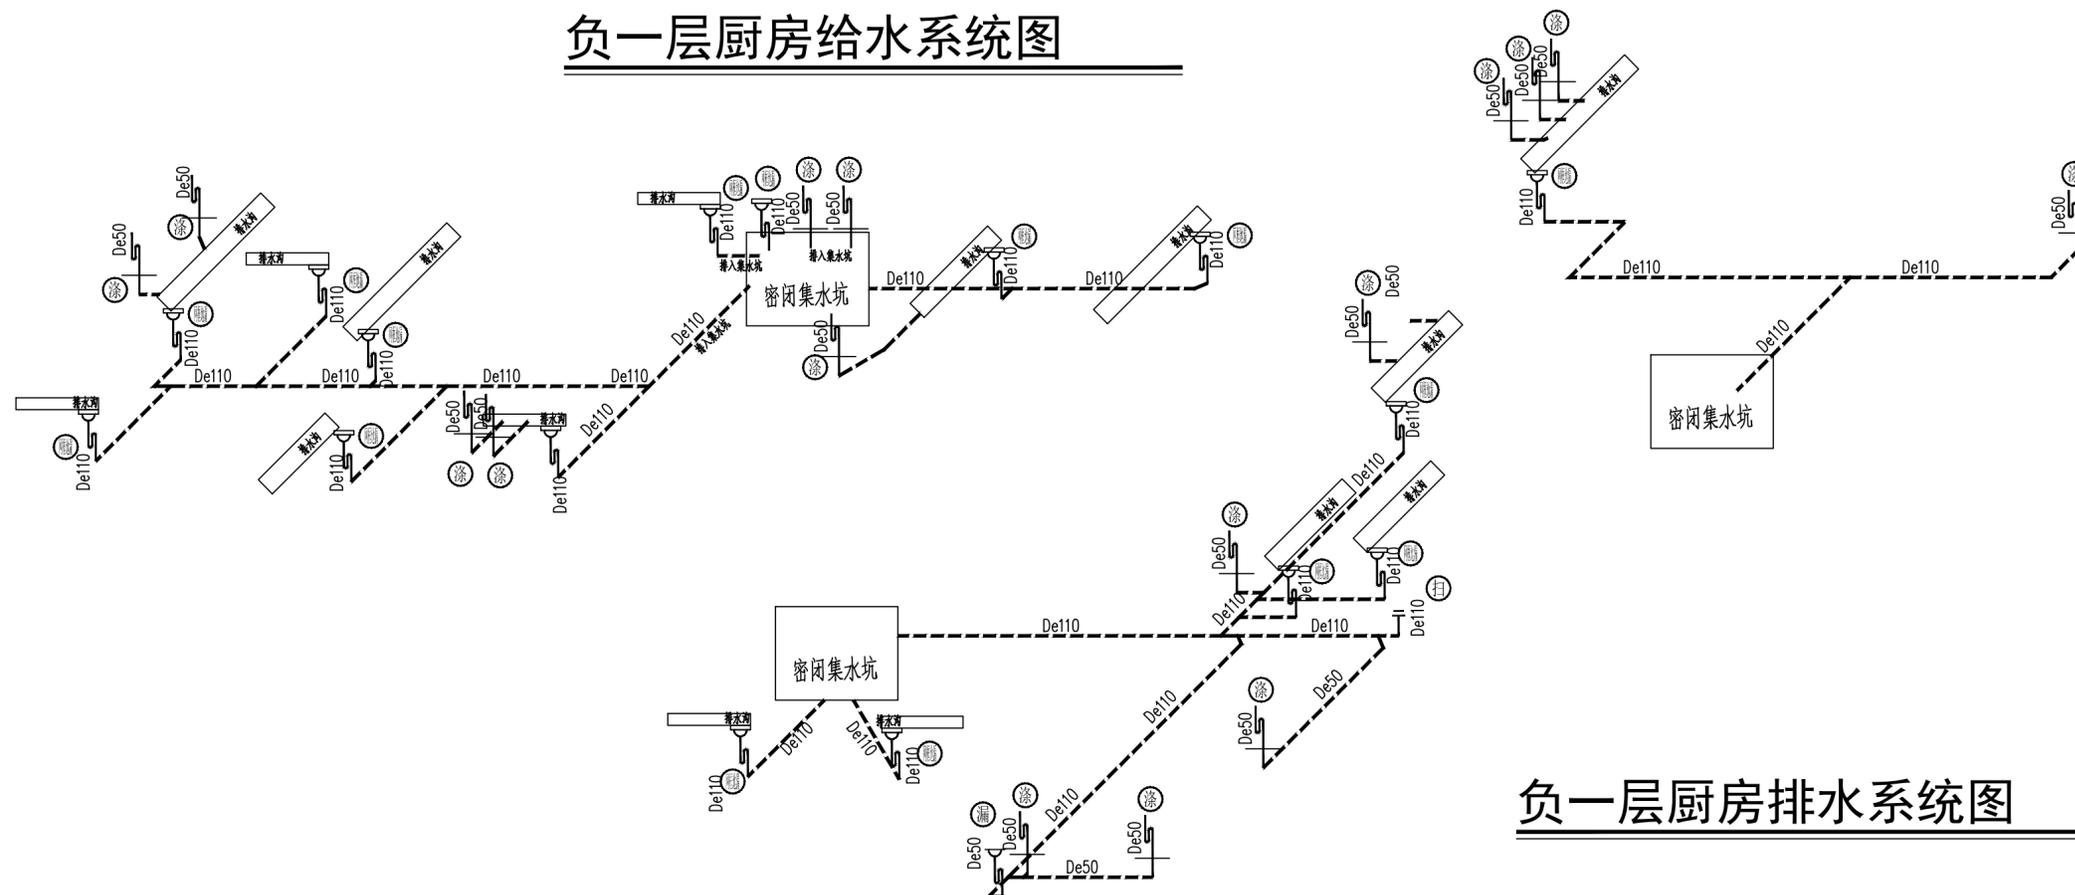

负一层厨房排水系统图

注解栏



山东省建筑设计研究院有限公司
Shandong Provincial Architecture Design & Research Institute Co., Ltd.


本图未盖资质章无效

注册章


会			
签			

设 总	蒋龙
方案设计	
专业负责人	赵芸浩
审 定	蒋龙
审 核	贾秋玉
校 对	田少斌
设 计	赵芸浩
绘 图	赵芸浩

建设单位	连云港市中医院
工程名称	江苏省中医院连云港医院项目
子项名称	厨房专项工程
图 名	负一层厨房给排水系统图
工程编号	23309
子项编号	23309-S-x-015
专 业	给排水
图 号	5
设计阶段	施工图设计
版 本	A
日 期	2025. 03. 08

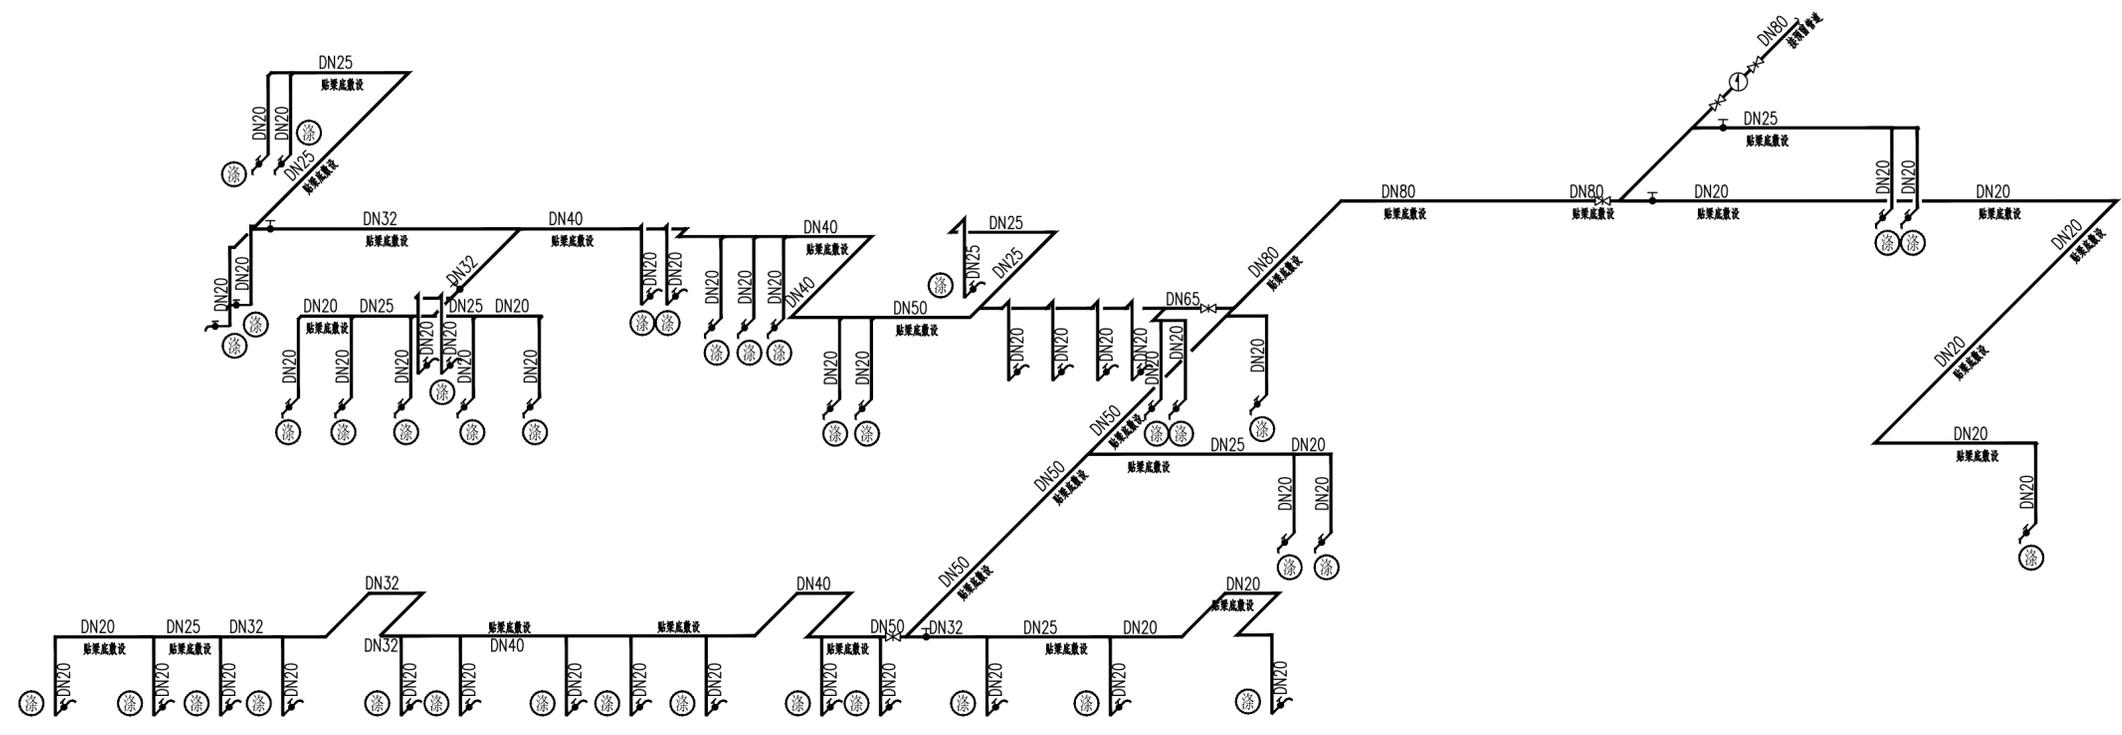

二层厨房给水系统图

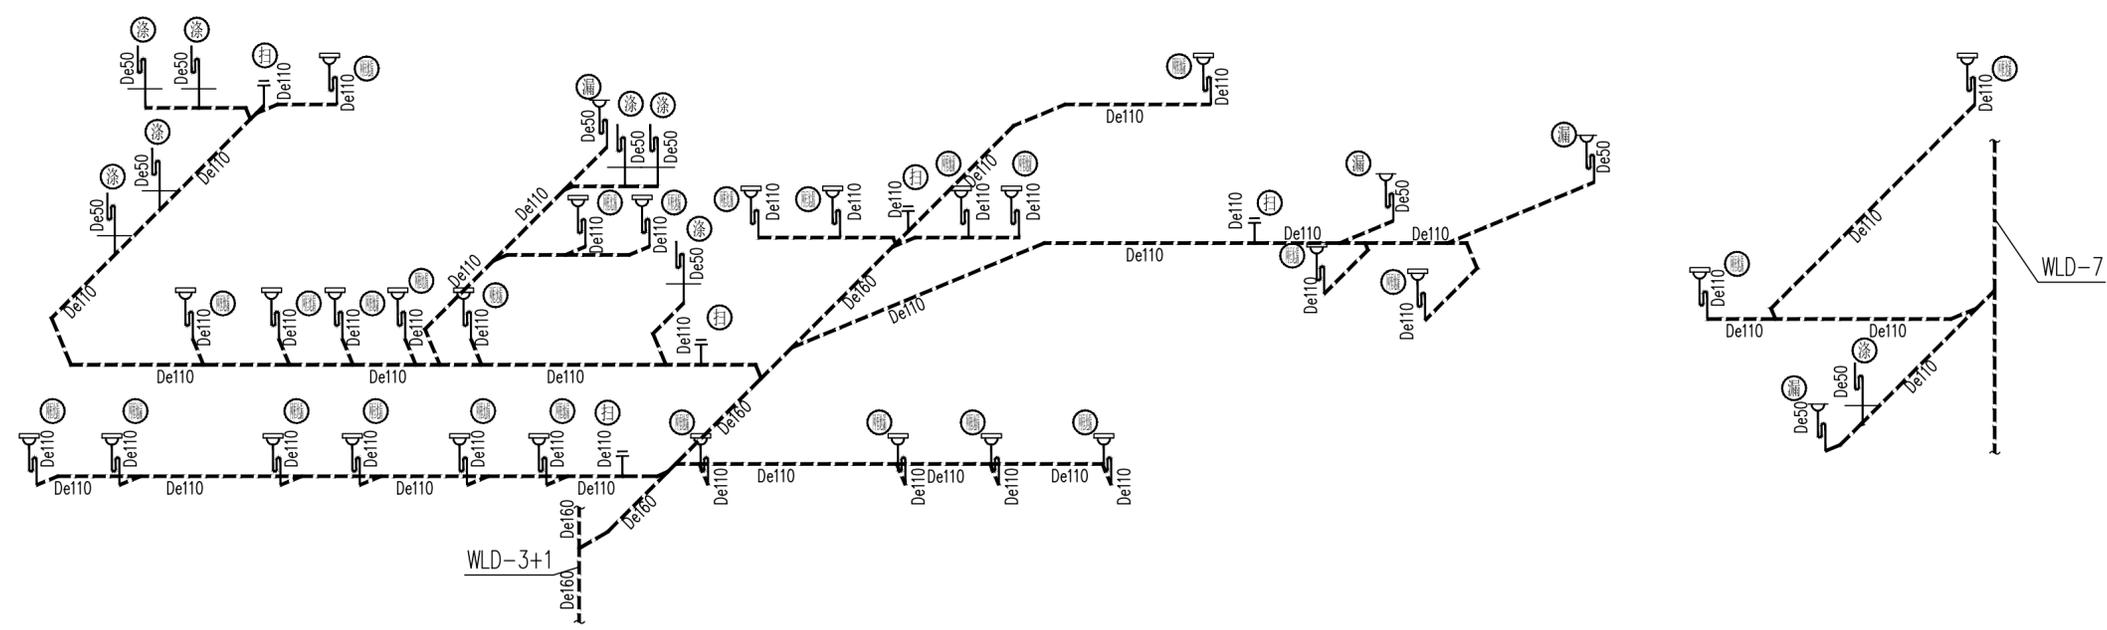

二层厨房排水系统图

注解栏	
 山东省建筑设计研究院有限公司 Shandong Provincial Architecture Design & Research Institute Co., Ltd.	
本图未盖资质章无效	
注册章	
会	
签	
设 总	蒋龙
方案设计	
专业负责人	赵芸浩
审 定	蒋龙
审 核	贾秋玉
校 对	田少斌
设 计	赵芸浩
绘 图	赵芸浩
建设单位	连云港市中医院
工程名称	江苏省中医院连云港医院项目
子项名称	厨房专项工程
图 名	二层厨房给排水系统图
工程编号	23309
子项编号	23309-S-x-015
专 业	给排水
图 号	6
设计阶段	施工图设计
版 本	A
日 期	2025. 03. 08